
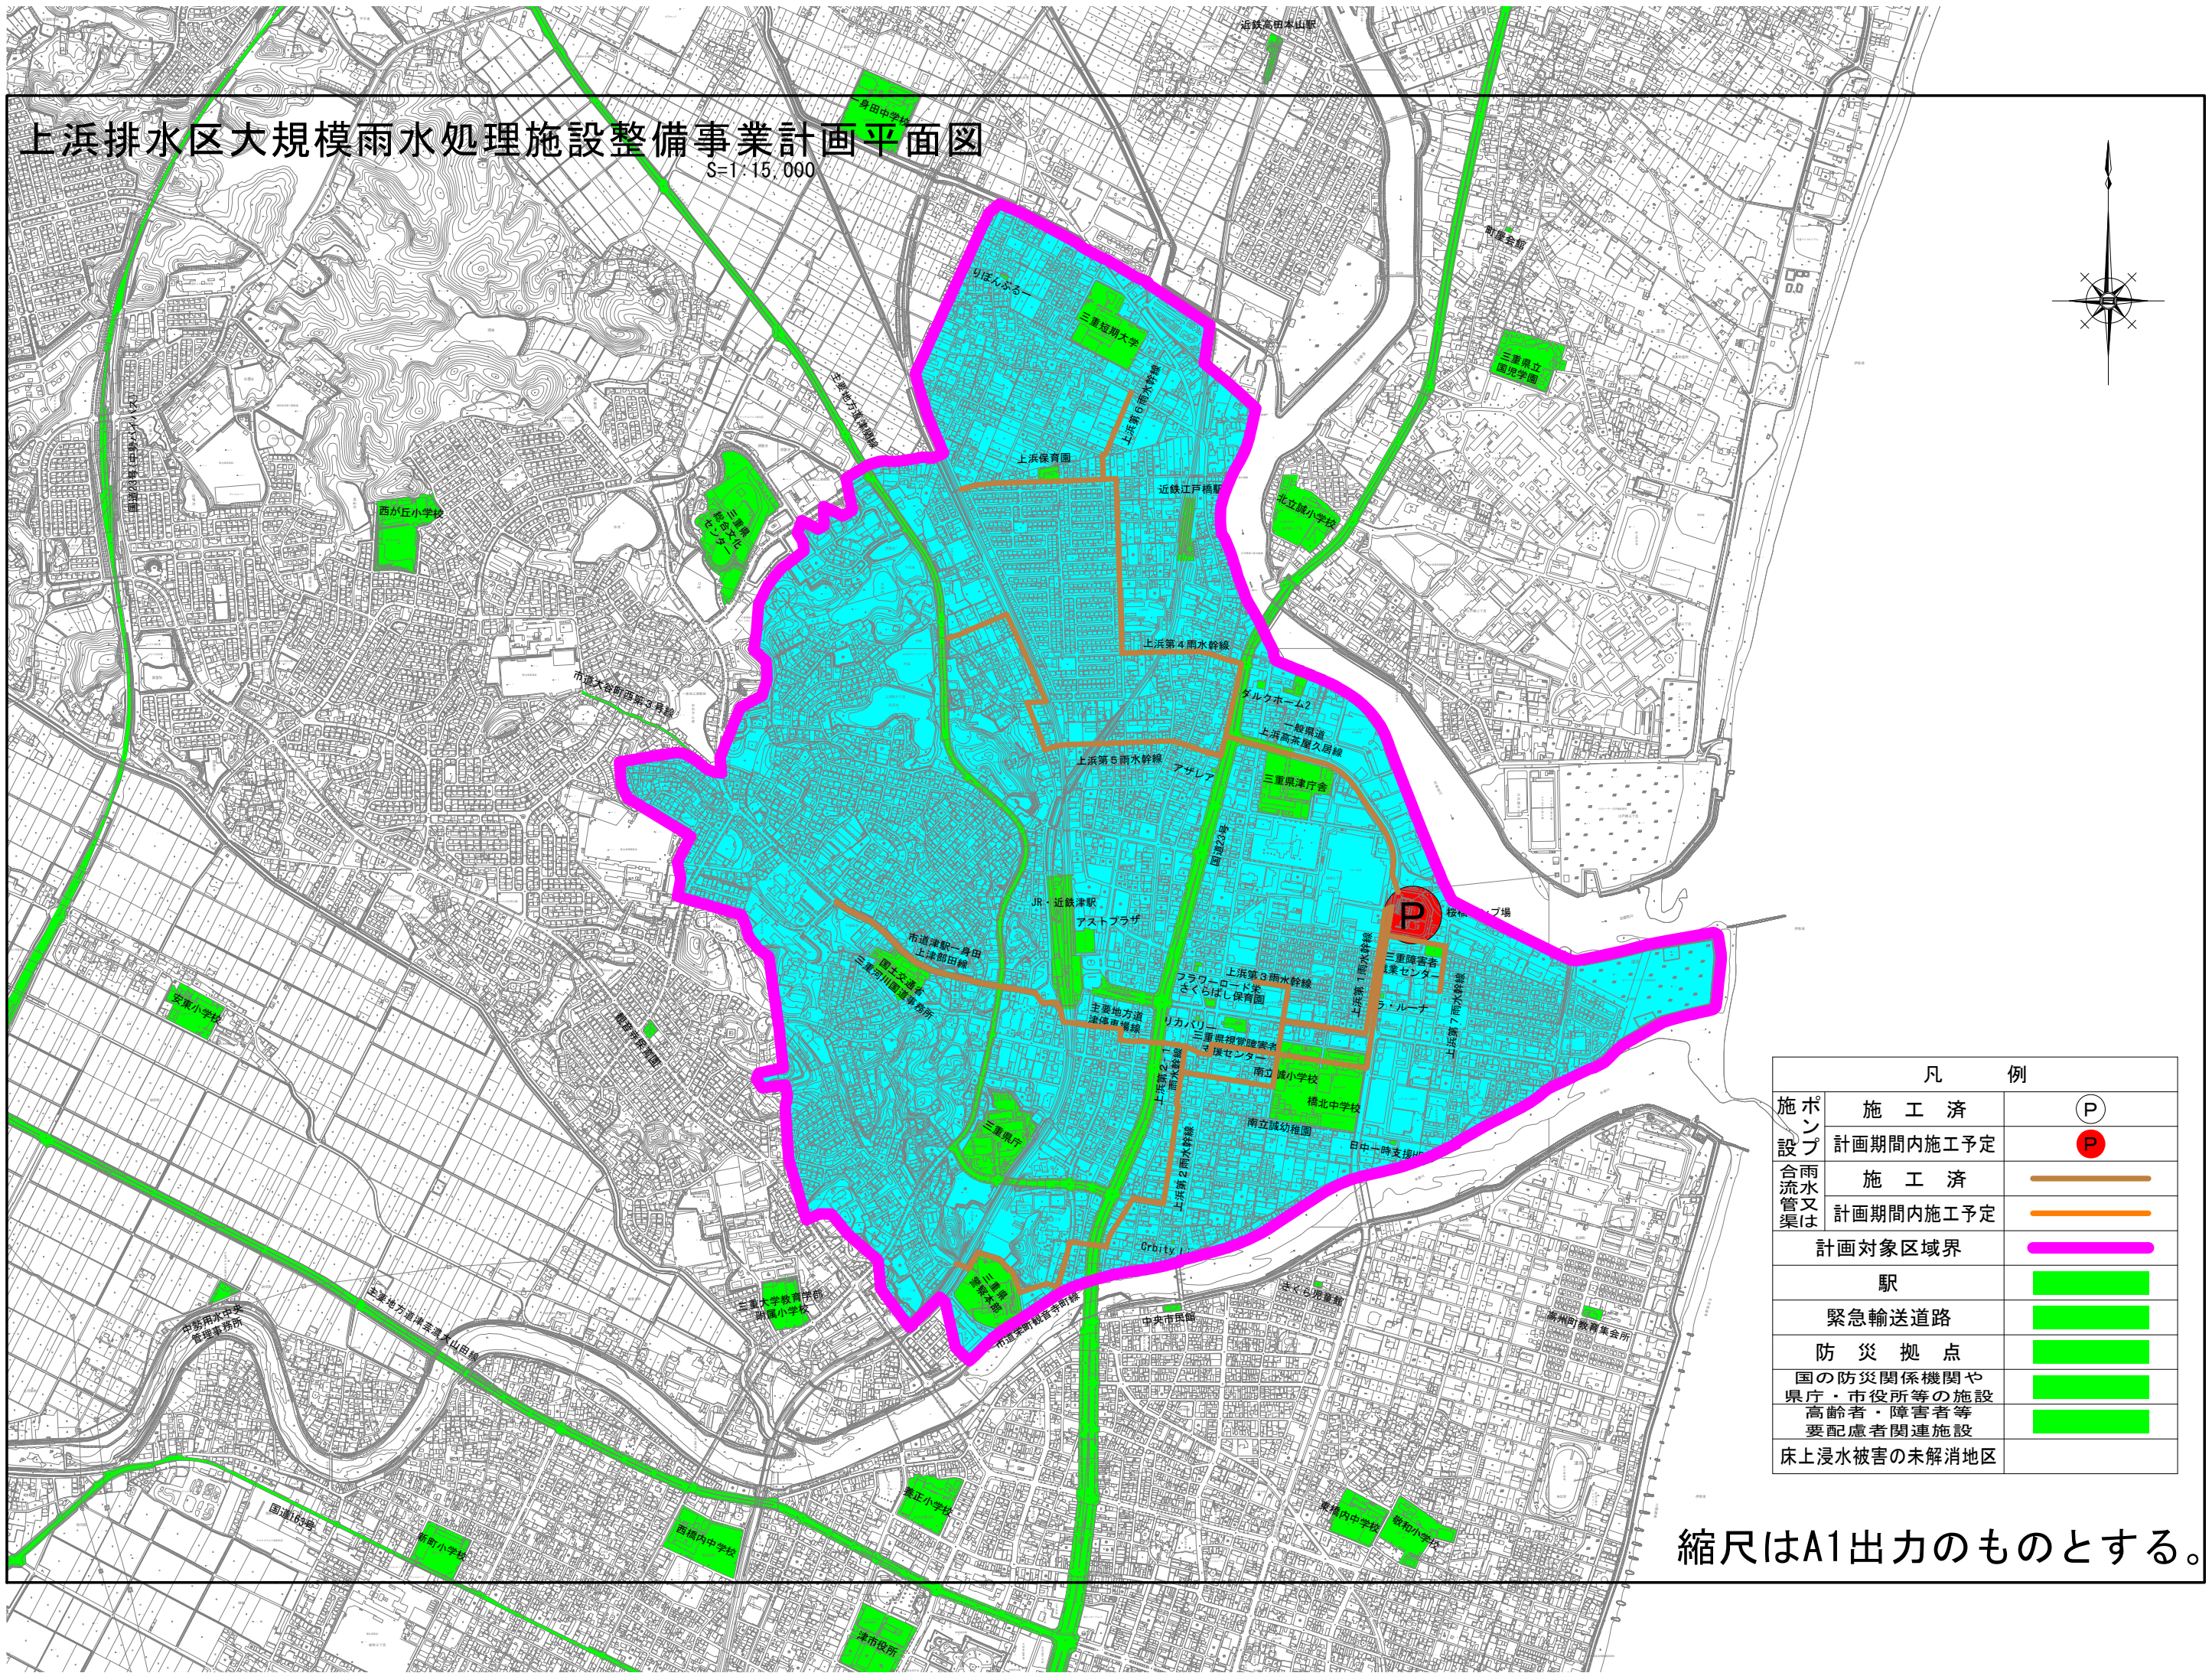


# 上浜排水区大規模雨水処理施設整備事業計画平面図

S=1:15,000

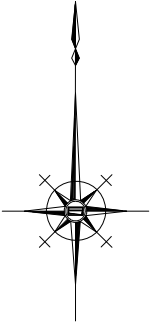

凡 例		
施設	施工済	(P)
ポンプ	計画期間内施工予定	(P)
設		
合雨水管	施工済	—
又	計画期間内施工予定	—
渠は		
	計画対象区域界	—
	駅	■
	緊急輸送道路	■
	防災拠点	■
	国の防災関係機関や 県庁・市役所等の施設 高齢者・障害者等 要配慮者関連施設	■
	床上浸水被害の未解消地区	■

縮尺はA1出力のものとする。