


原図: A3

津市雲林院浄化センター平面図

本図は、参考図であり施工現場と本図に相違がある場合にあつては相違箇所を再調査後、市監督員と協議のうえ詳細を決定すること。

修繕名	平成28年度下施処第2-2号 津市雲林院浄化センター水処理設備 (4号エアレーション装置)分解整備修繕		
施工場所	津市芸濃町椋本地内		
図面種類	全体平面図		
縮尺	Free	図面番号	1/2
事業所名	津市下水道局下水道施設課		

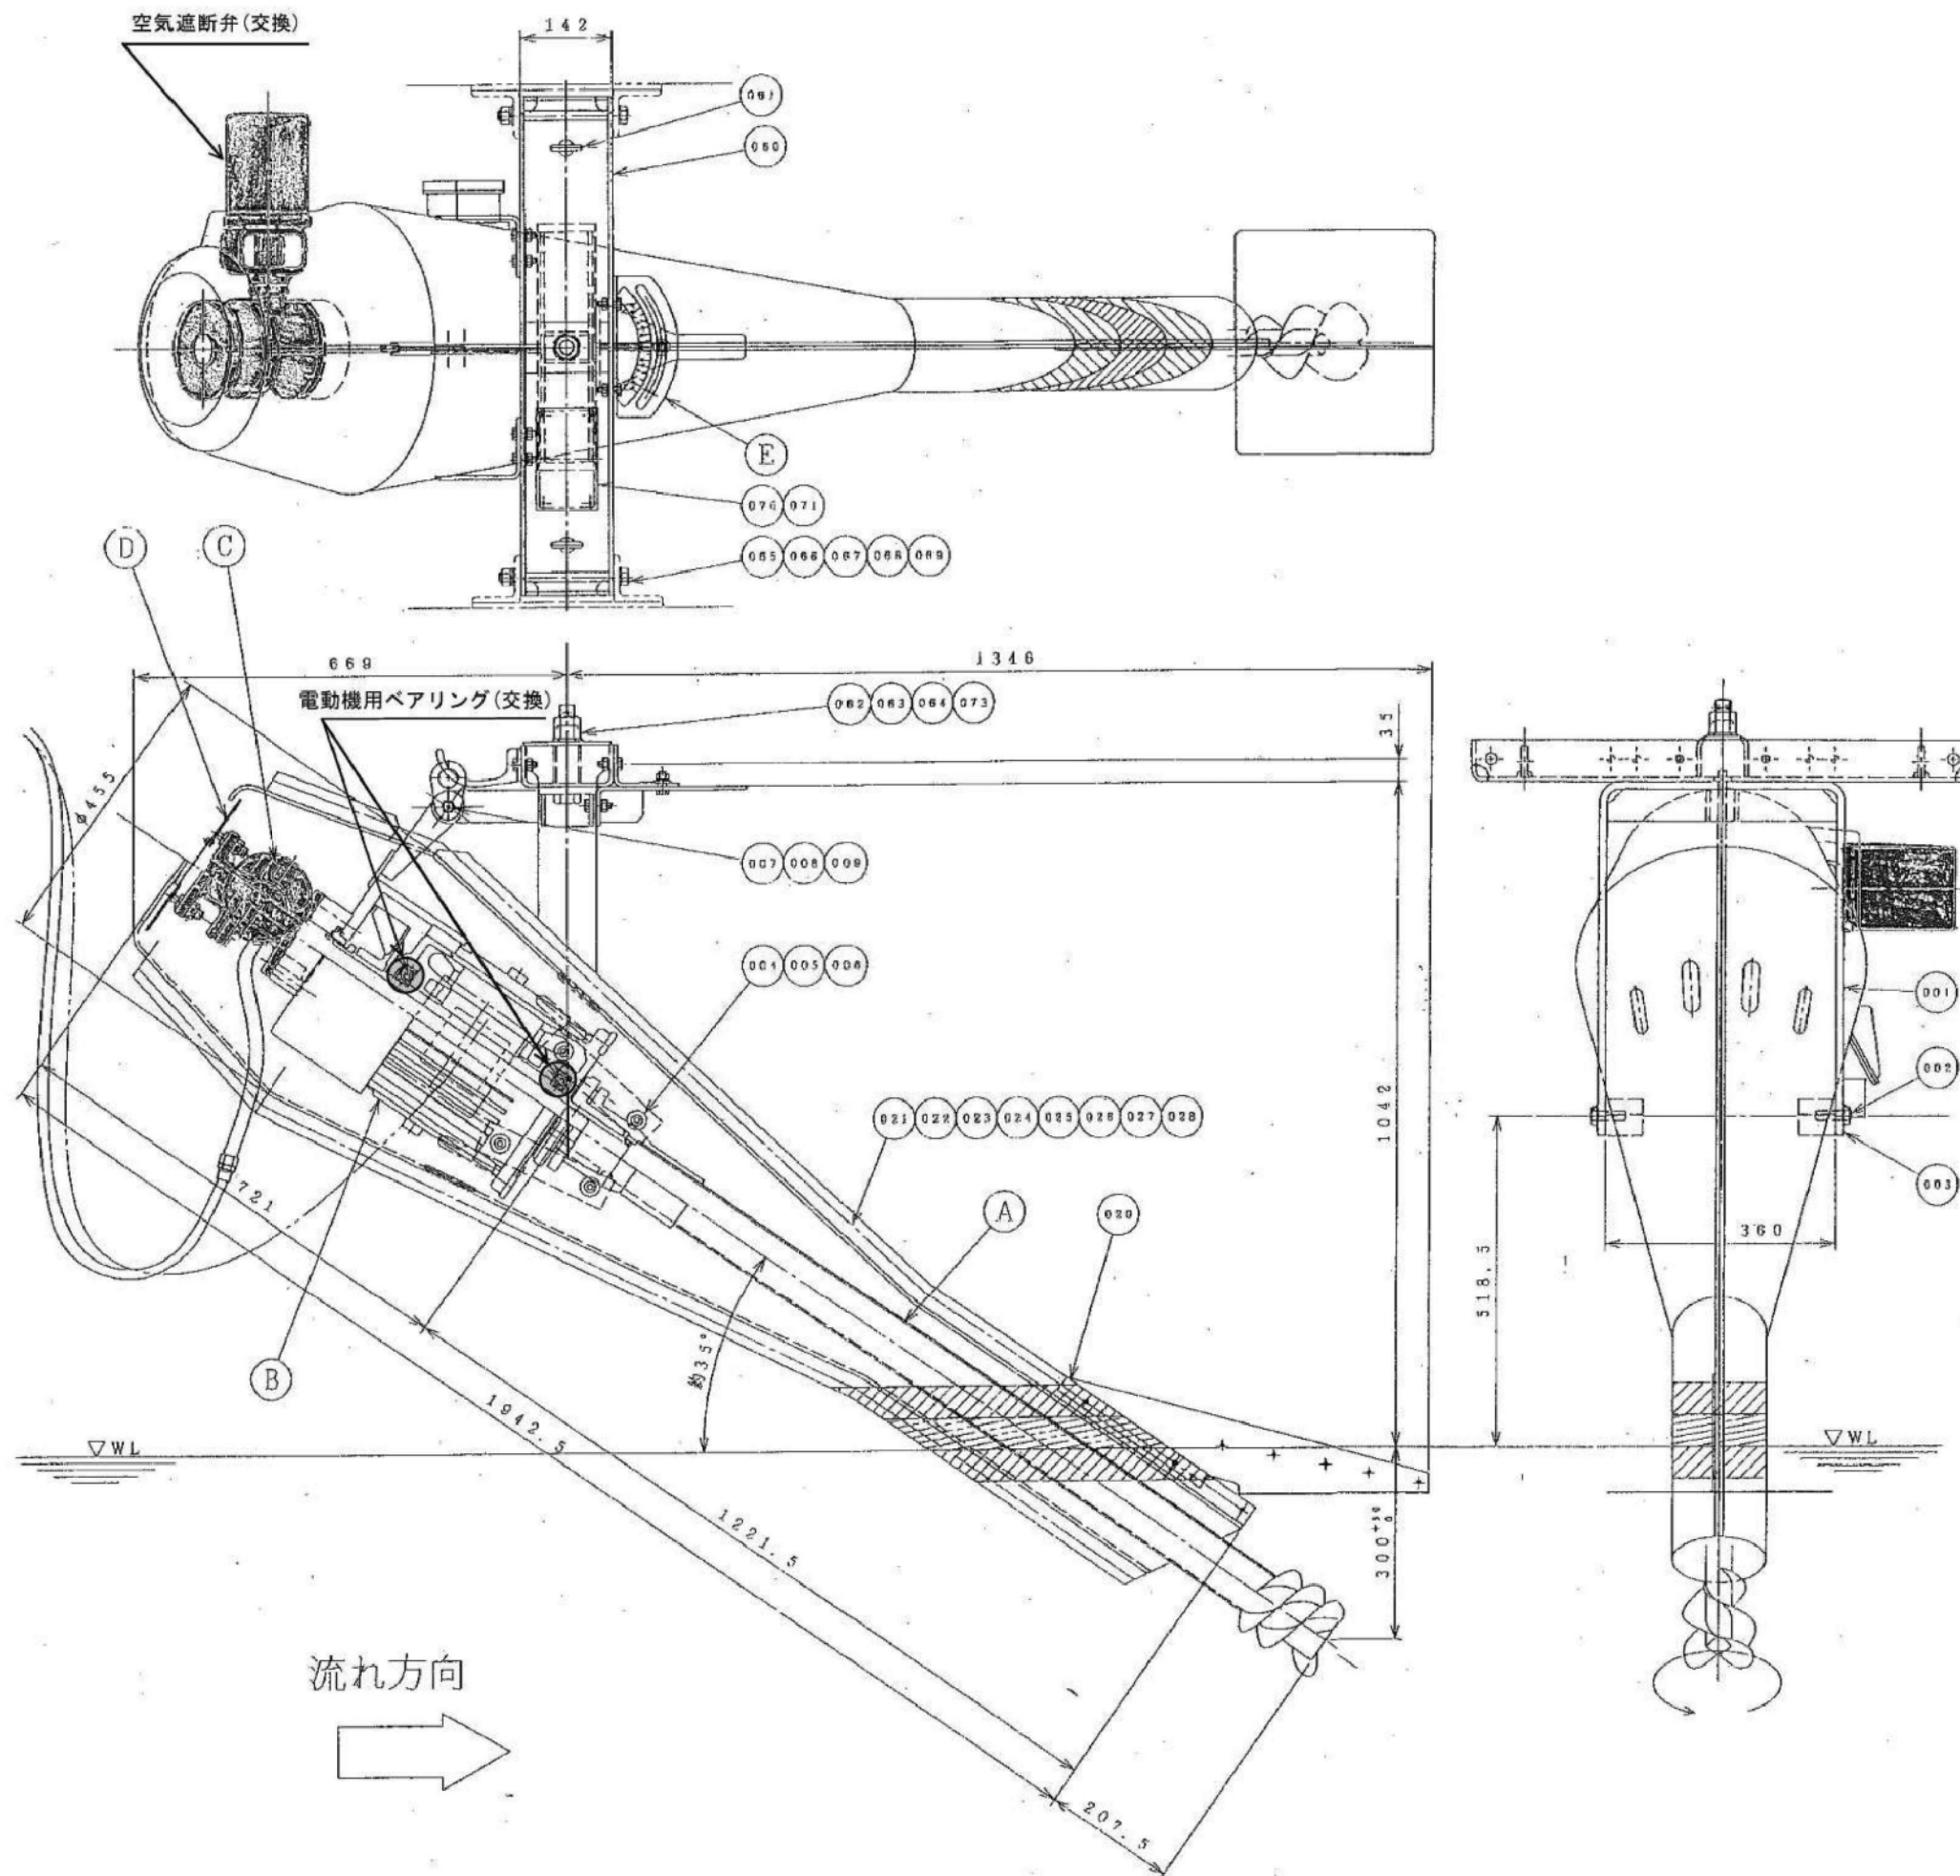

本図は、参考図であり施工現場と本図に相違がある場合によっては相違箇所を再調査後、市監督員と協議のうえ詳細を決定すること。

原図: A3			
修繕名	平成28年度下施第2-2号 津市雲林院浄化センター水処理設備 (4号エアレーション装置)分解整備修繕		
施工場所	津市芸濃町椋本地内		
図面種類	機器断面図・組立図		
縮尺	Free	図面番号	2/2
事業所名	津市下水道局下水道施設課		