



浄化槽設備参考図


浄化槽平面図 1/50

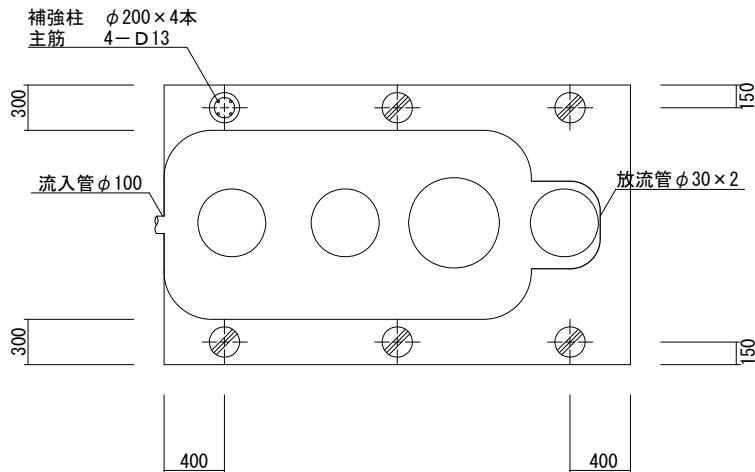

浄化槽断面図 1/50

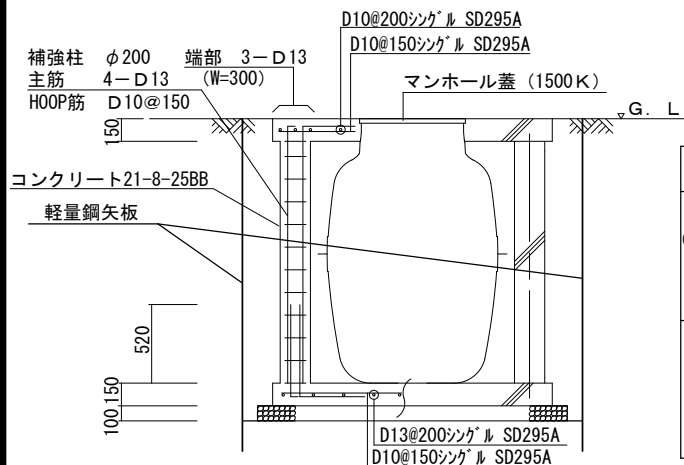

参考平面図

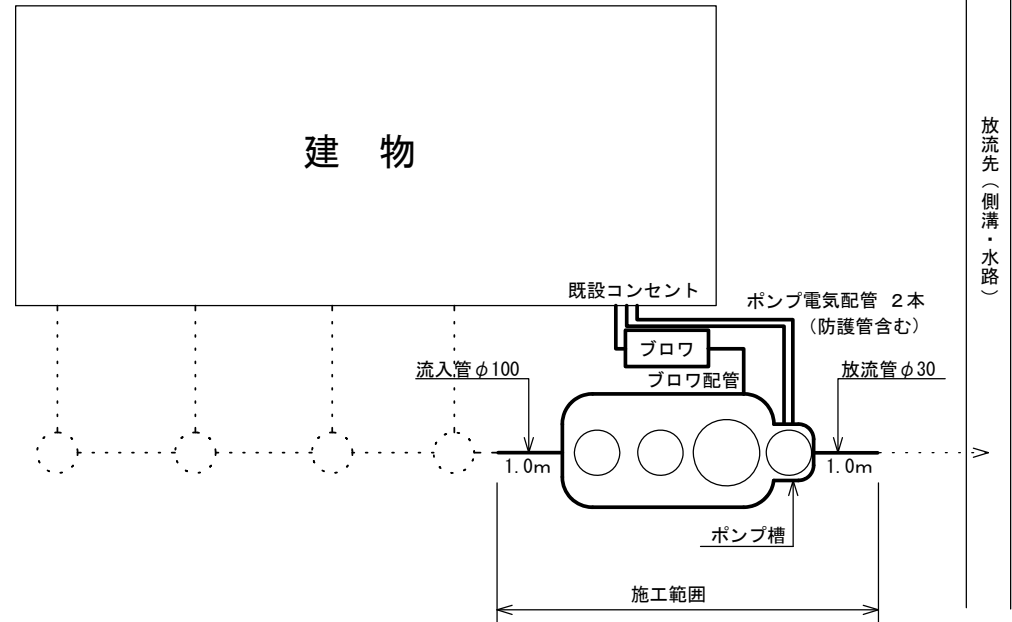


浄化槽本体設置工事（ブロワ含む）
浄化槽本体から1mの流入・流出管工事

名称	仕様・能力	数
合併浄化槽 (ポンプ槽付)	処理対象人員 10人 放流水質 BOD 10mg/L・T-N 10mg/L・SS 10mg/L ブロワ×1台 マンホール蓋 (1500K) 土工事・設置工事(嵩上げ・通気管含む)共	1
その他	・埋戻しは、石などの混入していない良質の土砂等を用い、浄化槽内に異物が入らないようにし、水締めと突き固めを交互に行う。 ・排水ポンプの電気配管は、波状管等の防護管を設置し配線交換が行える管径とすること。 ・掘削深に応じた軽量鋼矢板を使用すること。	

平成28年度下総浄補第1号
一志町波瀬地内市営浄化槽設置工事

図面名称	浄化槽設備参考図	縮尺	図示
津市下水道局下水道総務課			1/2

計画平面図

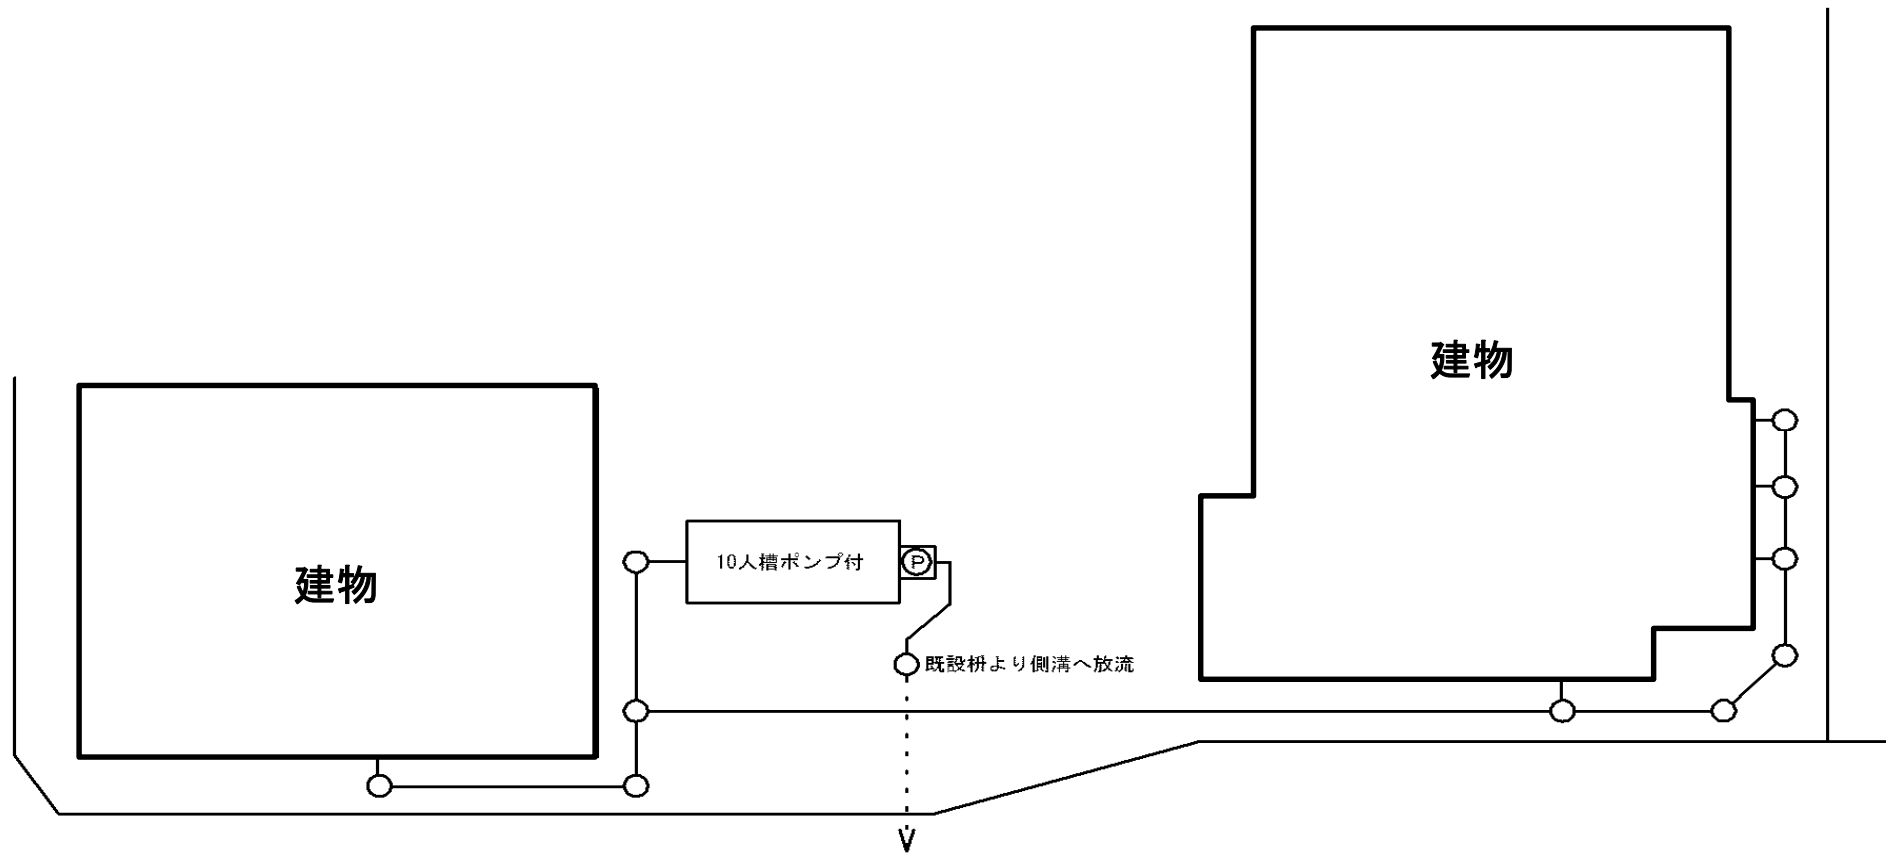

平成28年度下総浄補第1号
一志町波瀬地内市営浄化槽設置工事

図面名称	計画平面図	縮尺	—
津市下水道局下水道総務課			2/2