




位置図

修繕場所

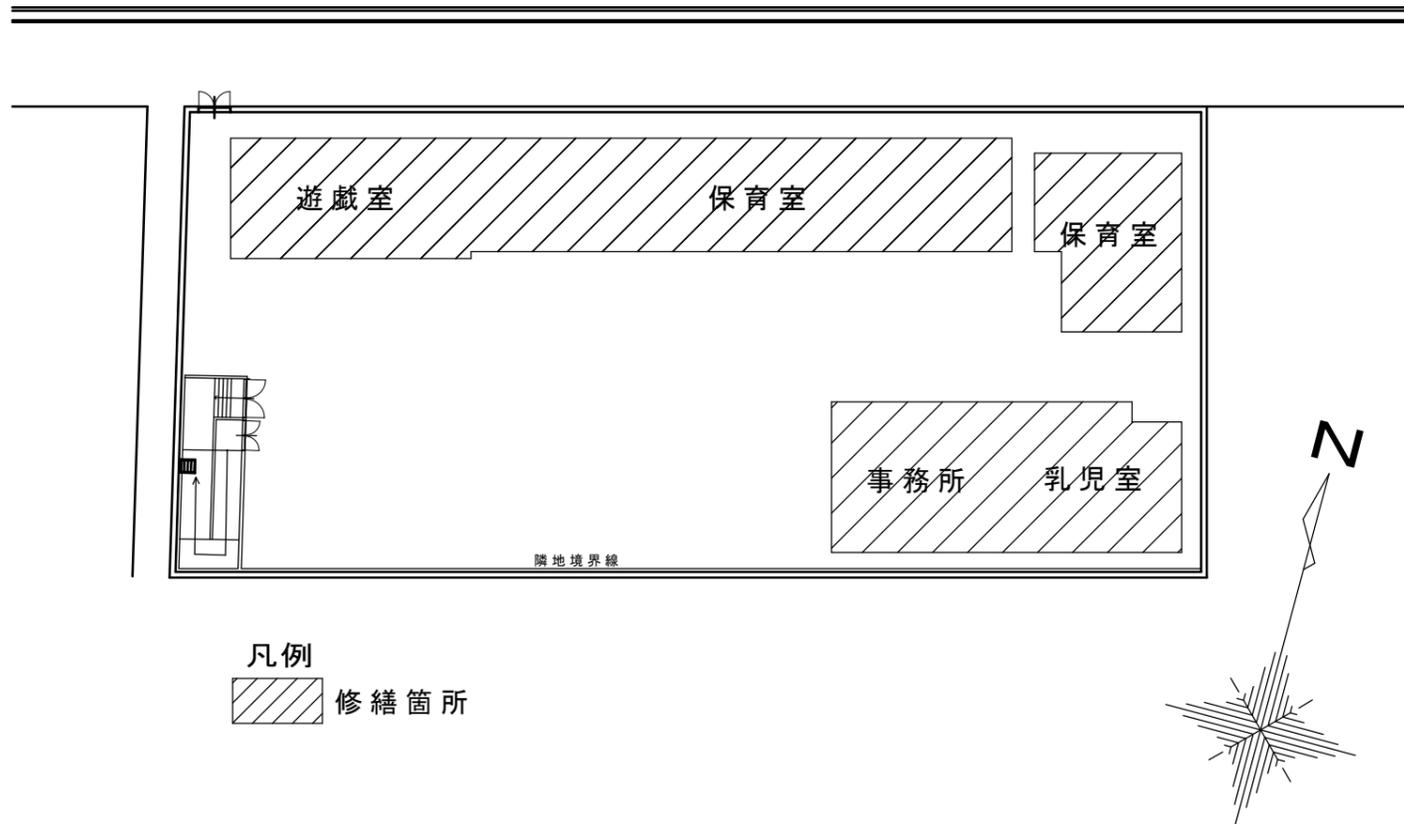

配置図

特記事項

(修繕概要)

本修繕は、津市野村保育園に設置されている、照明器具の取替を行うものである。

(施工条件)

- ・作業着手までの期間に、調査及び施工計画書等を作成し、市監督員の承諾を得ること。
 - ・作業着手までの調査は、事前に市監督員の承諾を得るものとし、運営等に影響を与えない範囲とする。
 - ・機器材料等の納期を確認し、契約後速やかに承認図を提出すること。
 - ・作業着手前には、現況状況把握の為に破損箇所等があれば、市監督員の立会いのもと写真に記録しておくこと。
 - ・設計図書に明記のない場合でも、機能上及び構造上当然必要と認められるものは本工事に含む。
- なお、内訳書の数量は参考とし、当図面を優先する。
- ・改修前の照度及び改修後の照度測定を実施し、報告書を提出すること。測定箇所については市監督員の指示による。
- また、修繕過程において、既存施設に損害を与えた場合は、請負人の負担において、速やかに復旧すると共に市監督員に報告すること。
- ・修繕用水、電力については施設内既存の設備を無償で利用できる。

(安全対策)

- ・保育園は、休日であっても利用している場合があるので、安全対策には万全を期すること。
- ・修繕用車両及び修繕関係車両は、周辺道路に駐車しないこと。

(適応基準)



- ・国土交通省大臣官房官庁営繕部監修「公共建築工事標準仕様書」(建築工事編、電気設備工事編 平成25年版)
- ・国土交通省大臣官房官庁営繕部監修「公共建築改修工事標準仕様書」(建築工事編、電気設備工事編 平成25年版)

・その他関係法令

(撤去処分)

- ・当修繕により発生する廃材は、産業廃棄物となるため関係法令により適切に処理すること。
- また、修繕完了後、速やかにマニフェスト等の写しを市監督員に提出すること。

津市野村保育園照明器具取替修繕		縮尺 —
図面名称	位置図、配置図、特記事項	原図：A3
		平成28年10月
津市健康福祉部子育て推進課		NO. 1 / 4

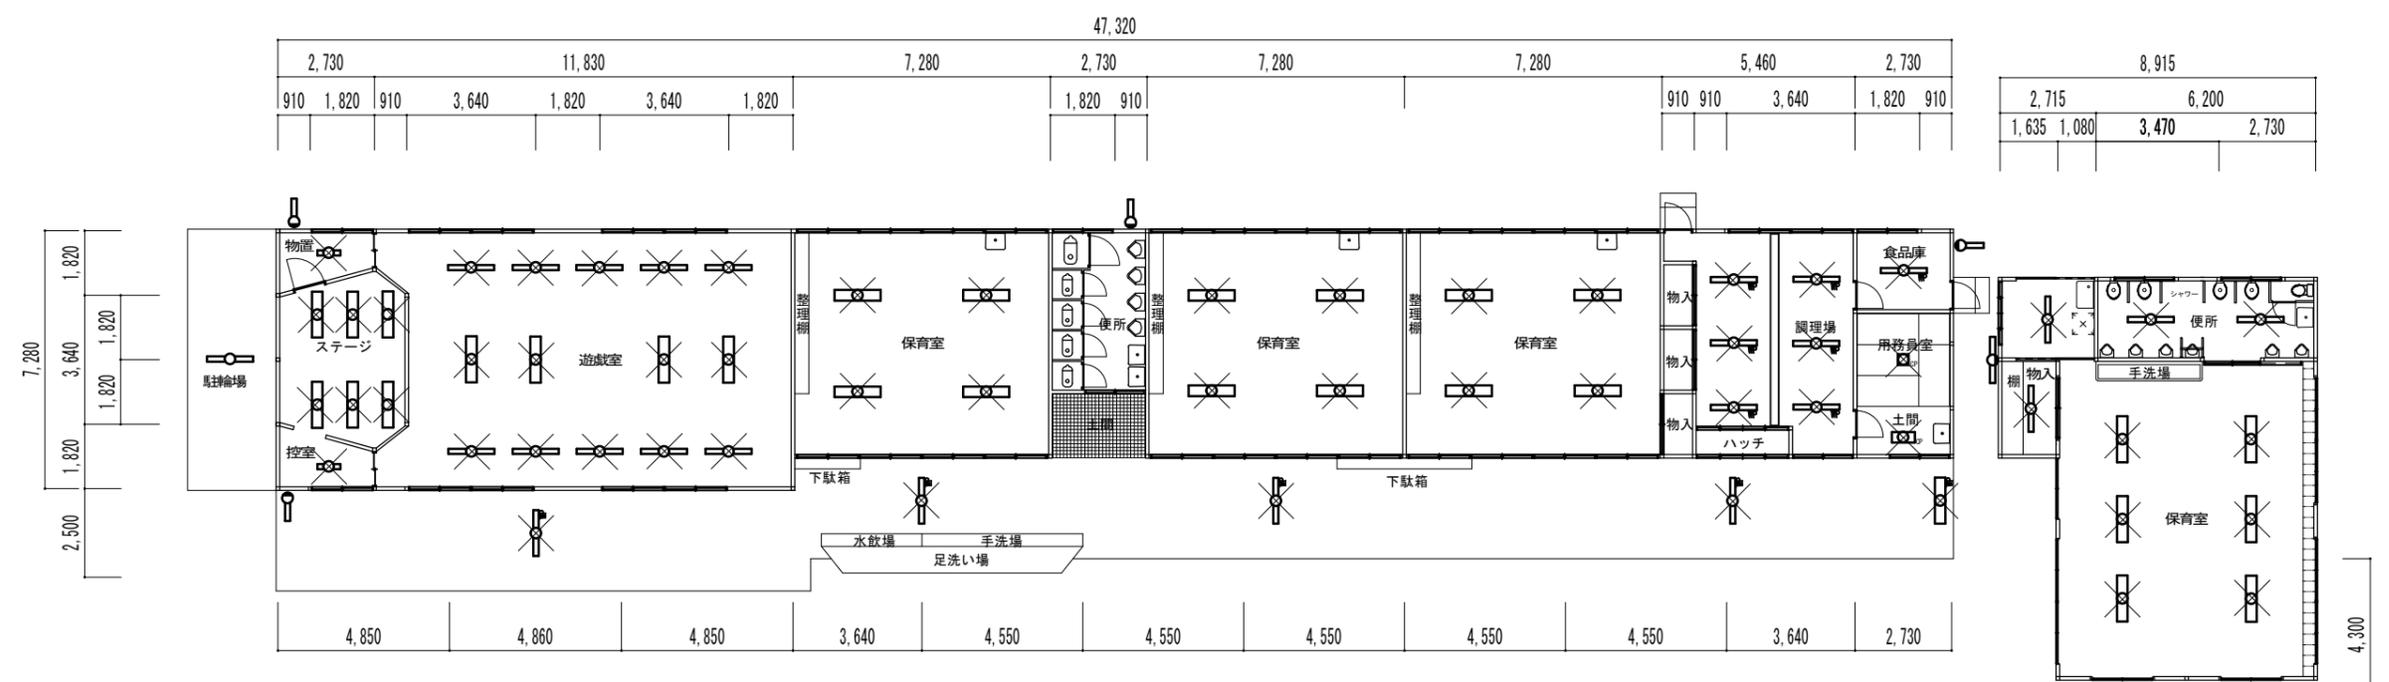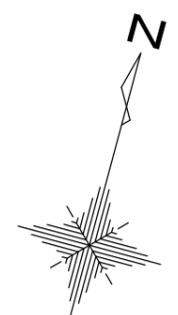


凡例

 

図記号	摘要
	FL20W×1 露出型
	FL20W×2 露出型
	FL20W×3 露出型
	FL40W×1 露出型
	FL40W×1 露出・防水型
	FL40W×2 露出型
	FL40W×2 露出・防水型
	FL20W×4 埋込型
	FL20W×1 露出型 壁付
	FL40W×1 露出型 壁付
	FL20W×1 露出型 防犯灯
	FL30W×2 吊下型
	FL20W×2 吊下型

※ : 器具撤去を示す

電灯設備撤去図 1/200

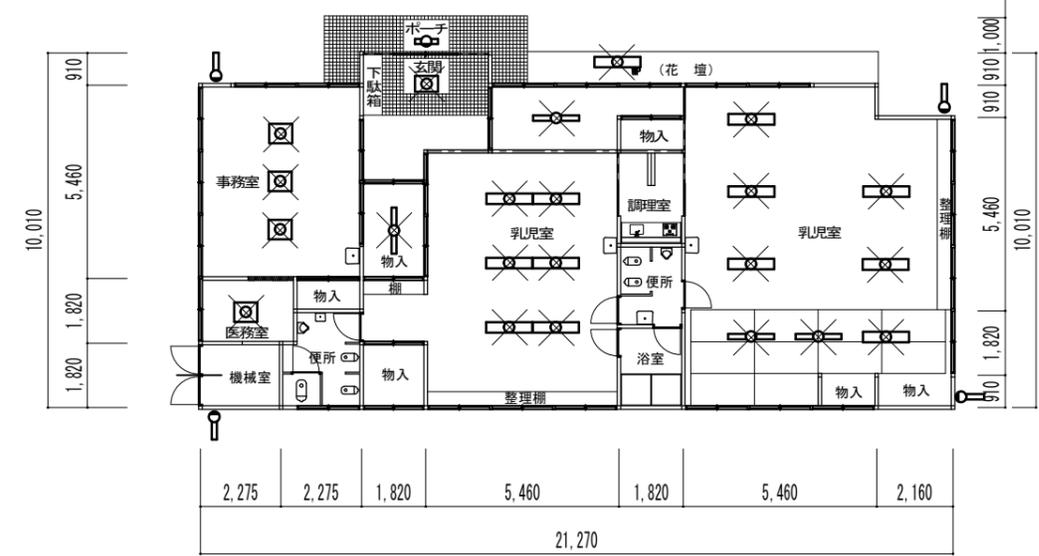

津市野村保育園照明器具取替修繕		縮尺 1/200
図面名称	電灯設備撤去図	原図：A3 平成28年10月
津市健康福祉部子育て推進課		NO. 2/4

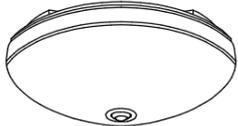LED直付20形 W150 FL20×2灯相当		LED直付20形 W150 Hf16×2灯高出力相当		LED直付型40形 W150 Hf32×1灯定格出力相当		LED直付型40形 W150 Hf32×2灯定格出力相当	
記号	A21	記号	A22	記号	A41	記号	A42
							
公共施設型番 LSS9-1550LM-2		公共施設型番 LSS9-3100LM-2		公共施設型番 LSS9-2350LM		公共施設型番 LSS9-4900LM	
LED直付40形 防湿防雨型 W150 Hf32×1灯定格出力相当		LED直付40形 防湿防雨型 W150 Hf32×2灯定格出力相当		LEDスクエアベースライト 埋込下面開放タイプ 埋込穴・□600		LEDシーリングライト 光束3200lm相当 プルススイッチ付	
記号	A41WP	記号	A42WP	記号	SQ600	記号	CL31
							
公共施設型番 LSS9MP/RP-2200LM		公共施設型番 LSS9MP/RP-4650LM		公共施設型番 LRS4-6300LM		参考型番 LGB0500LE1	
LED小型シーリングライト 光束1720lm相当 ON/OFF型							
記号	CL21	記号		記号		記号	
							
参考型番 LGBC81022LE1							

津市野村保育園照明器具取替修繕		縮尺	—
図面名称	電灯器具姿図	原図	A3
津市健康福祉部子育て推進課		平成28年10月	
		NO.	3/4

