


縦断面図(1) 縮尺 縦1:100  
横1:200

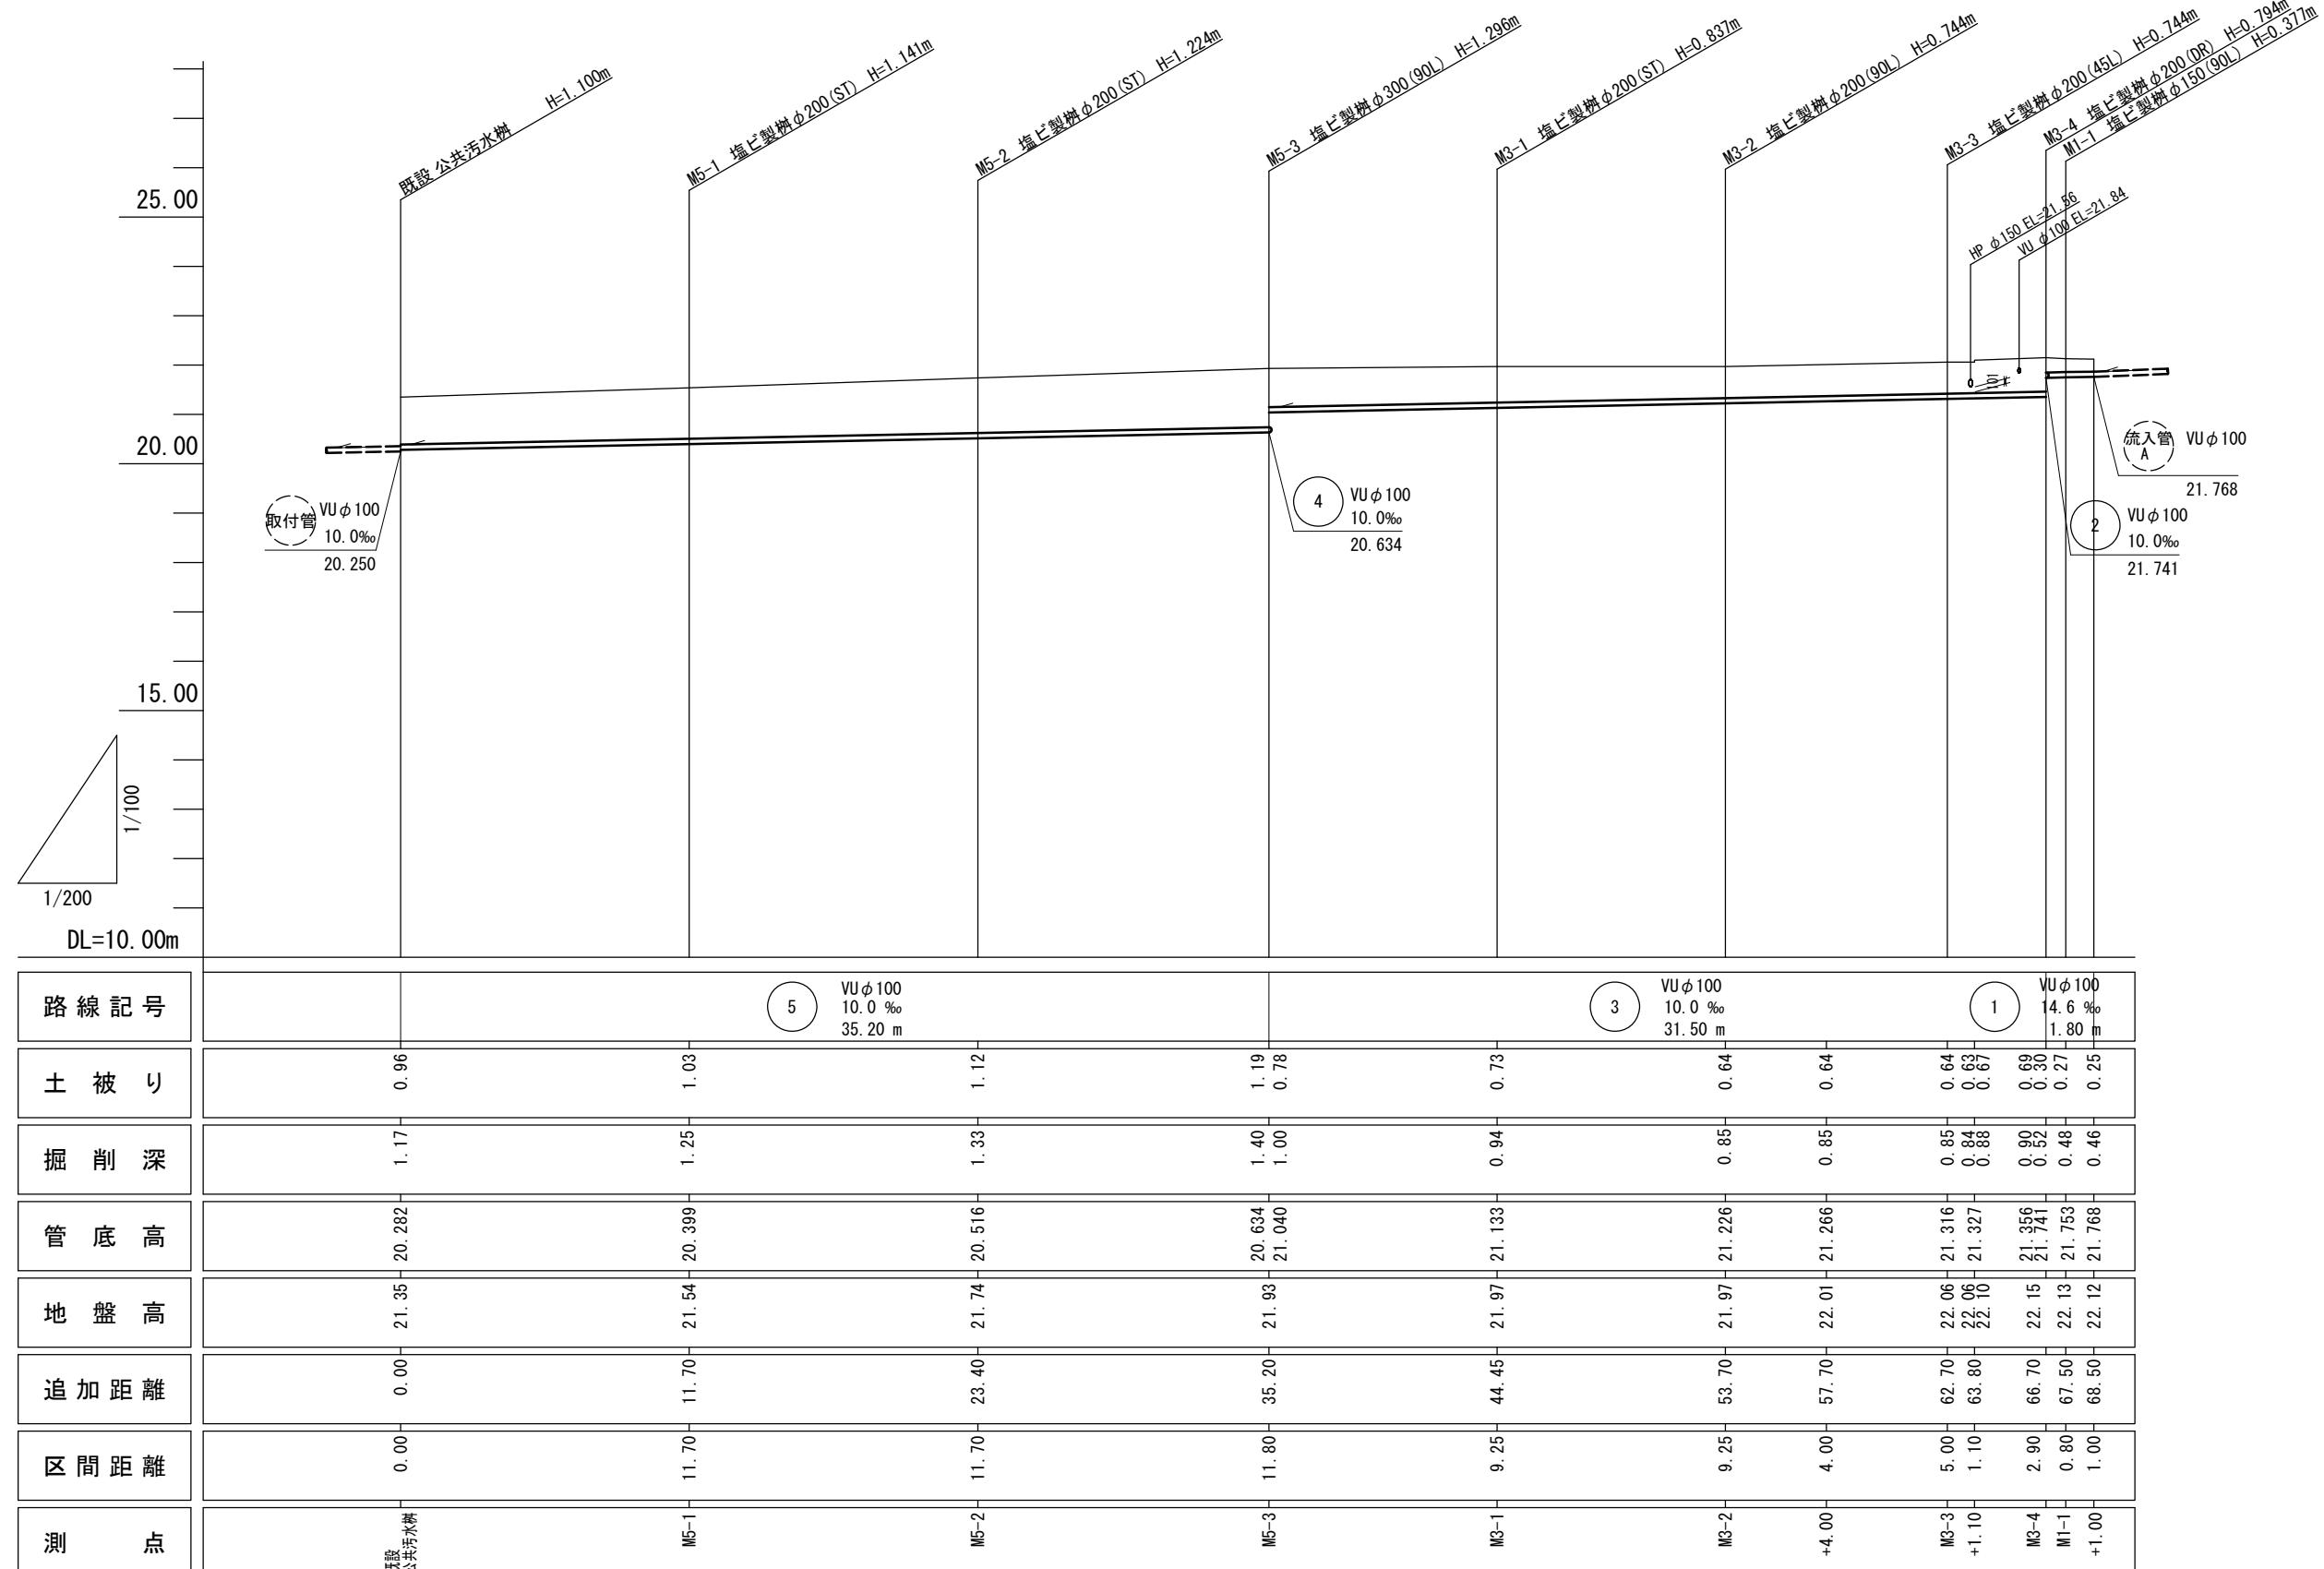


路線番号表		
1	3	5

※この図面はA2サイズを原寸とする。

工事名	令和元年度下建教総第3号 東観中学校公共下水道管接続工事	
施工箇所名	津市 安濃町東観音寺 地内	
図面の種類	縦断面図(1)	
縮尺	V=1:100 H=1:200	図面番号 3/13
事業所名	津市下水道局下水道建設課	


縦断面図(2) 縮尺 縦1:100  
横1:200

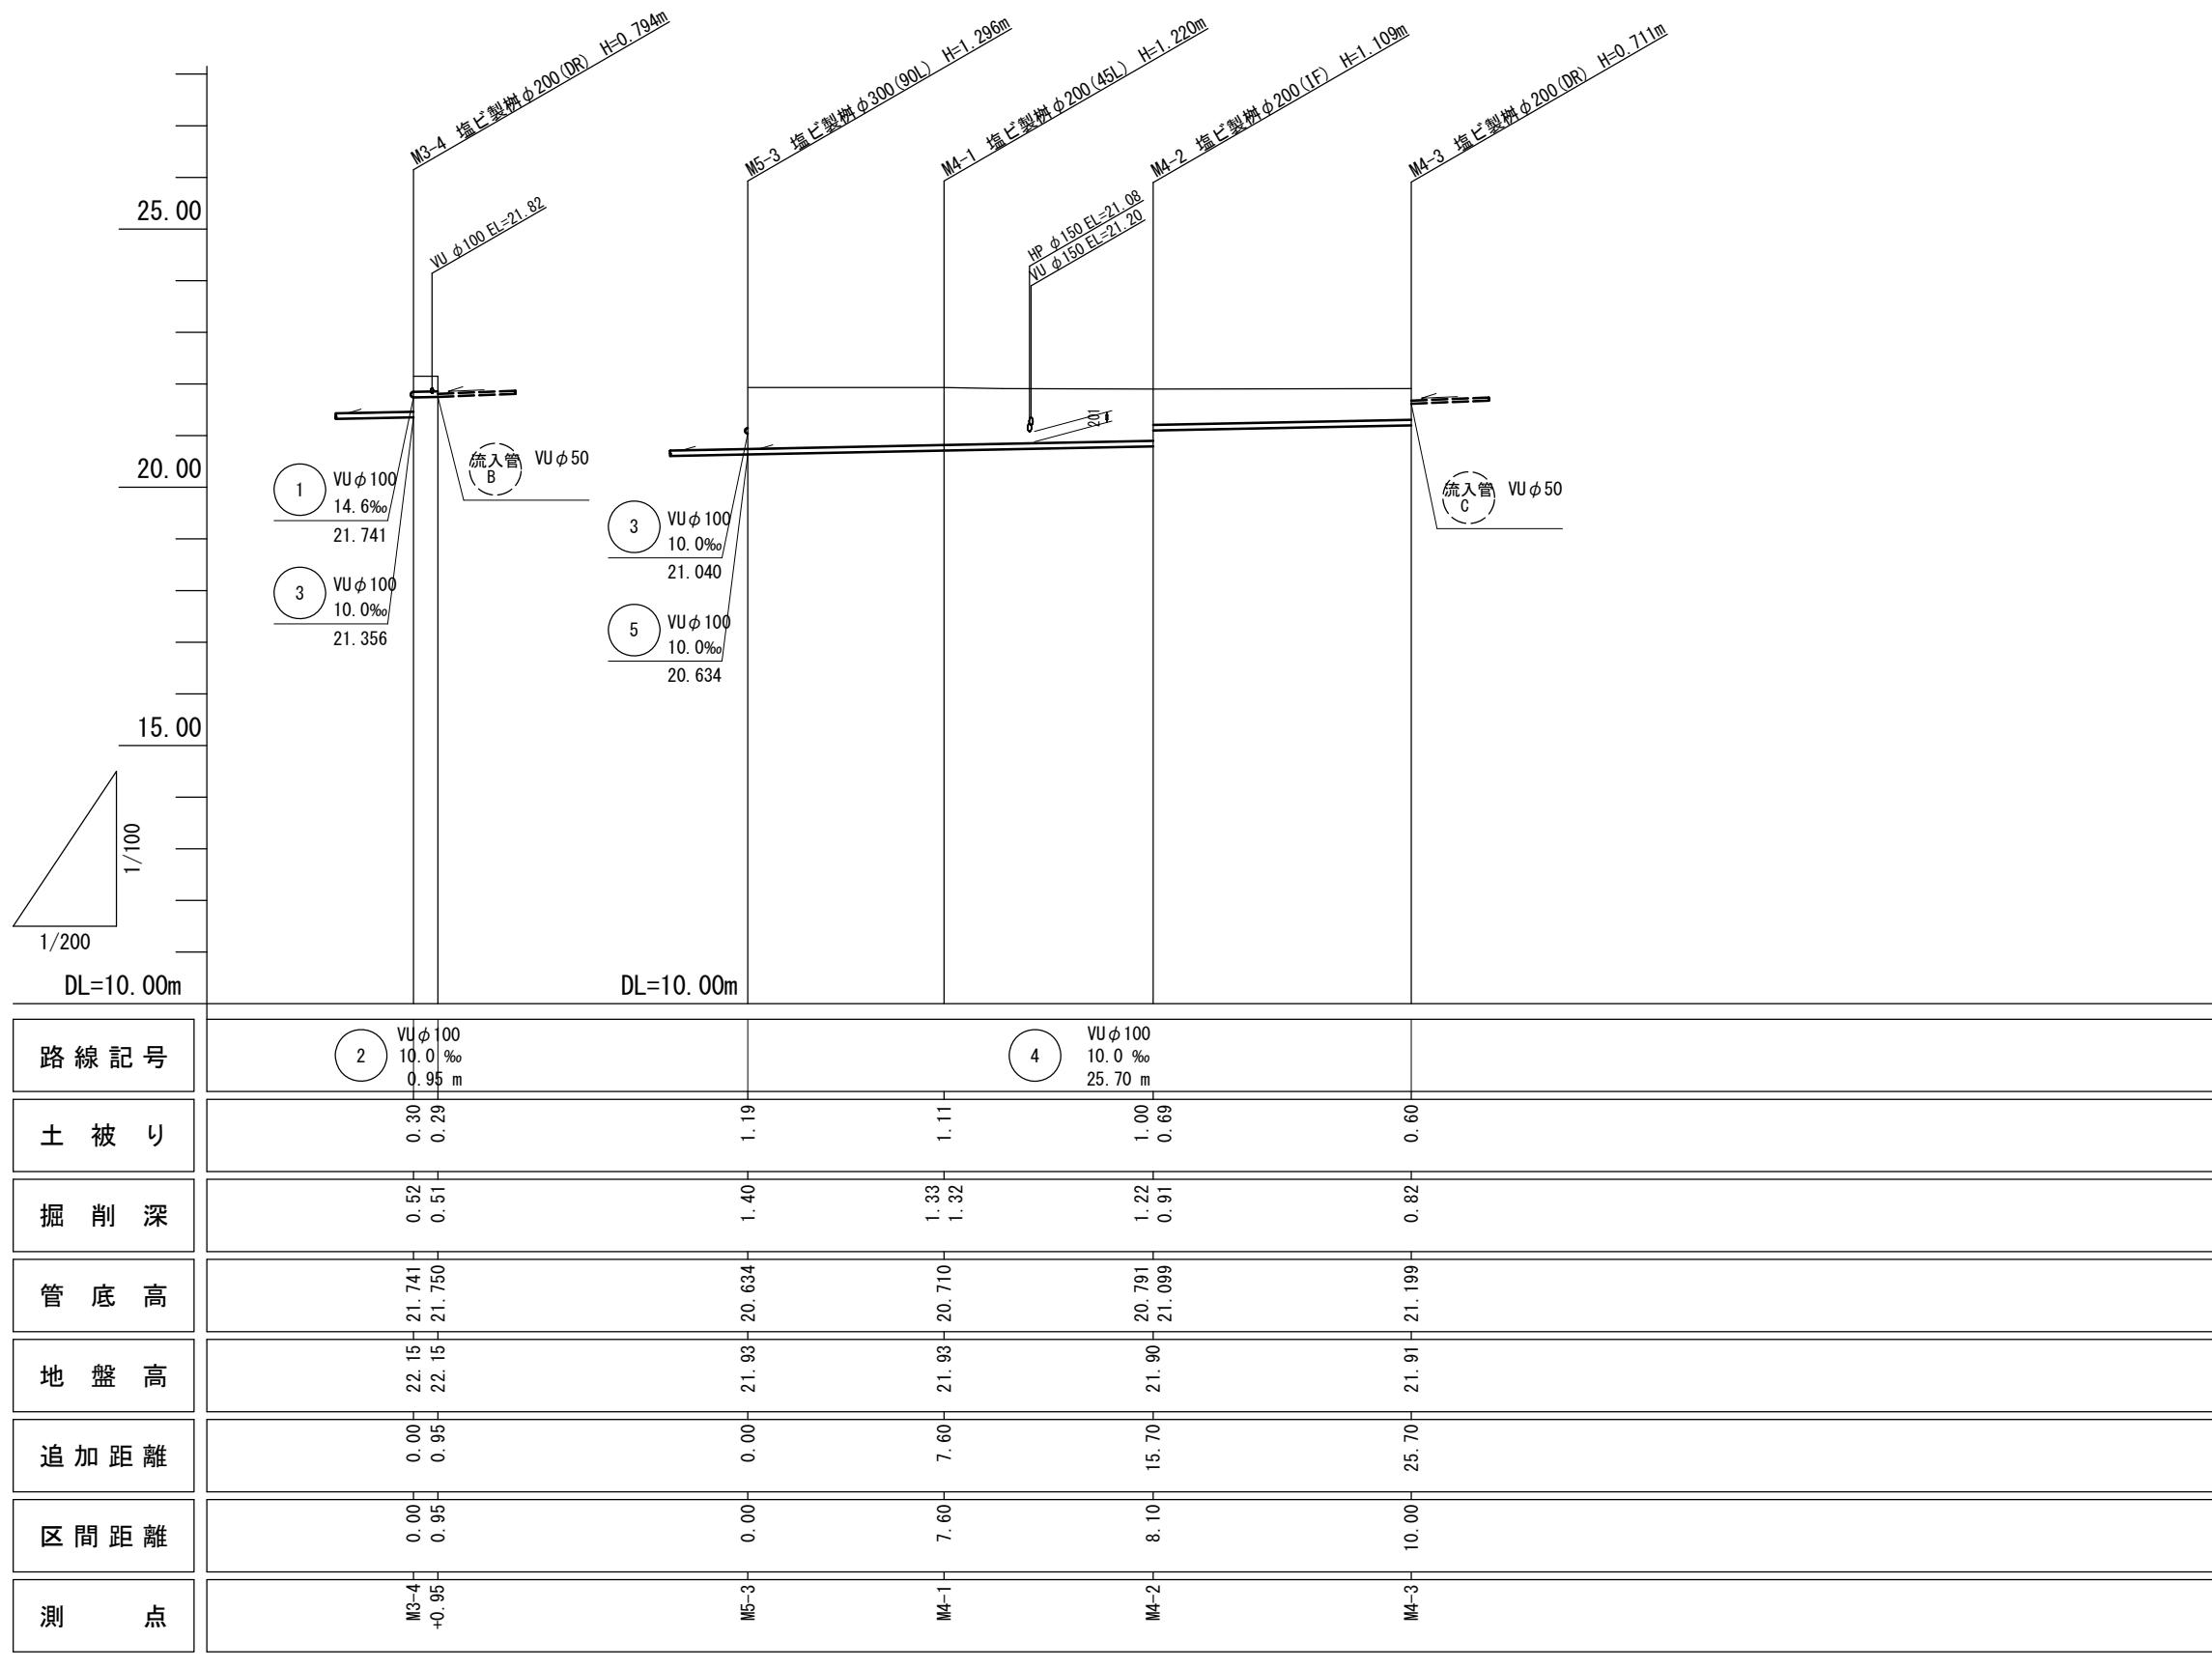

※この図面はA2サイズを原寸とする。

工事名	令和元年度下建教総第3号 東観中学校公共下水道管接続工事		
施工箇所名	津市 安濃町東観音寺 地内		
図面の種類	縦断面図(2)		
縮尺	V=1:100 H=1:200	図面番号	4/13
事業所名	津市下水道局下水道建設課		

縦断面図(3) 縮尺 縦1:100  
横1:200

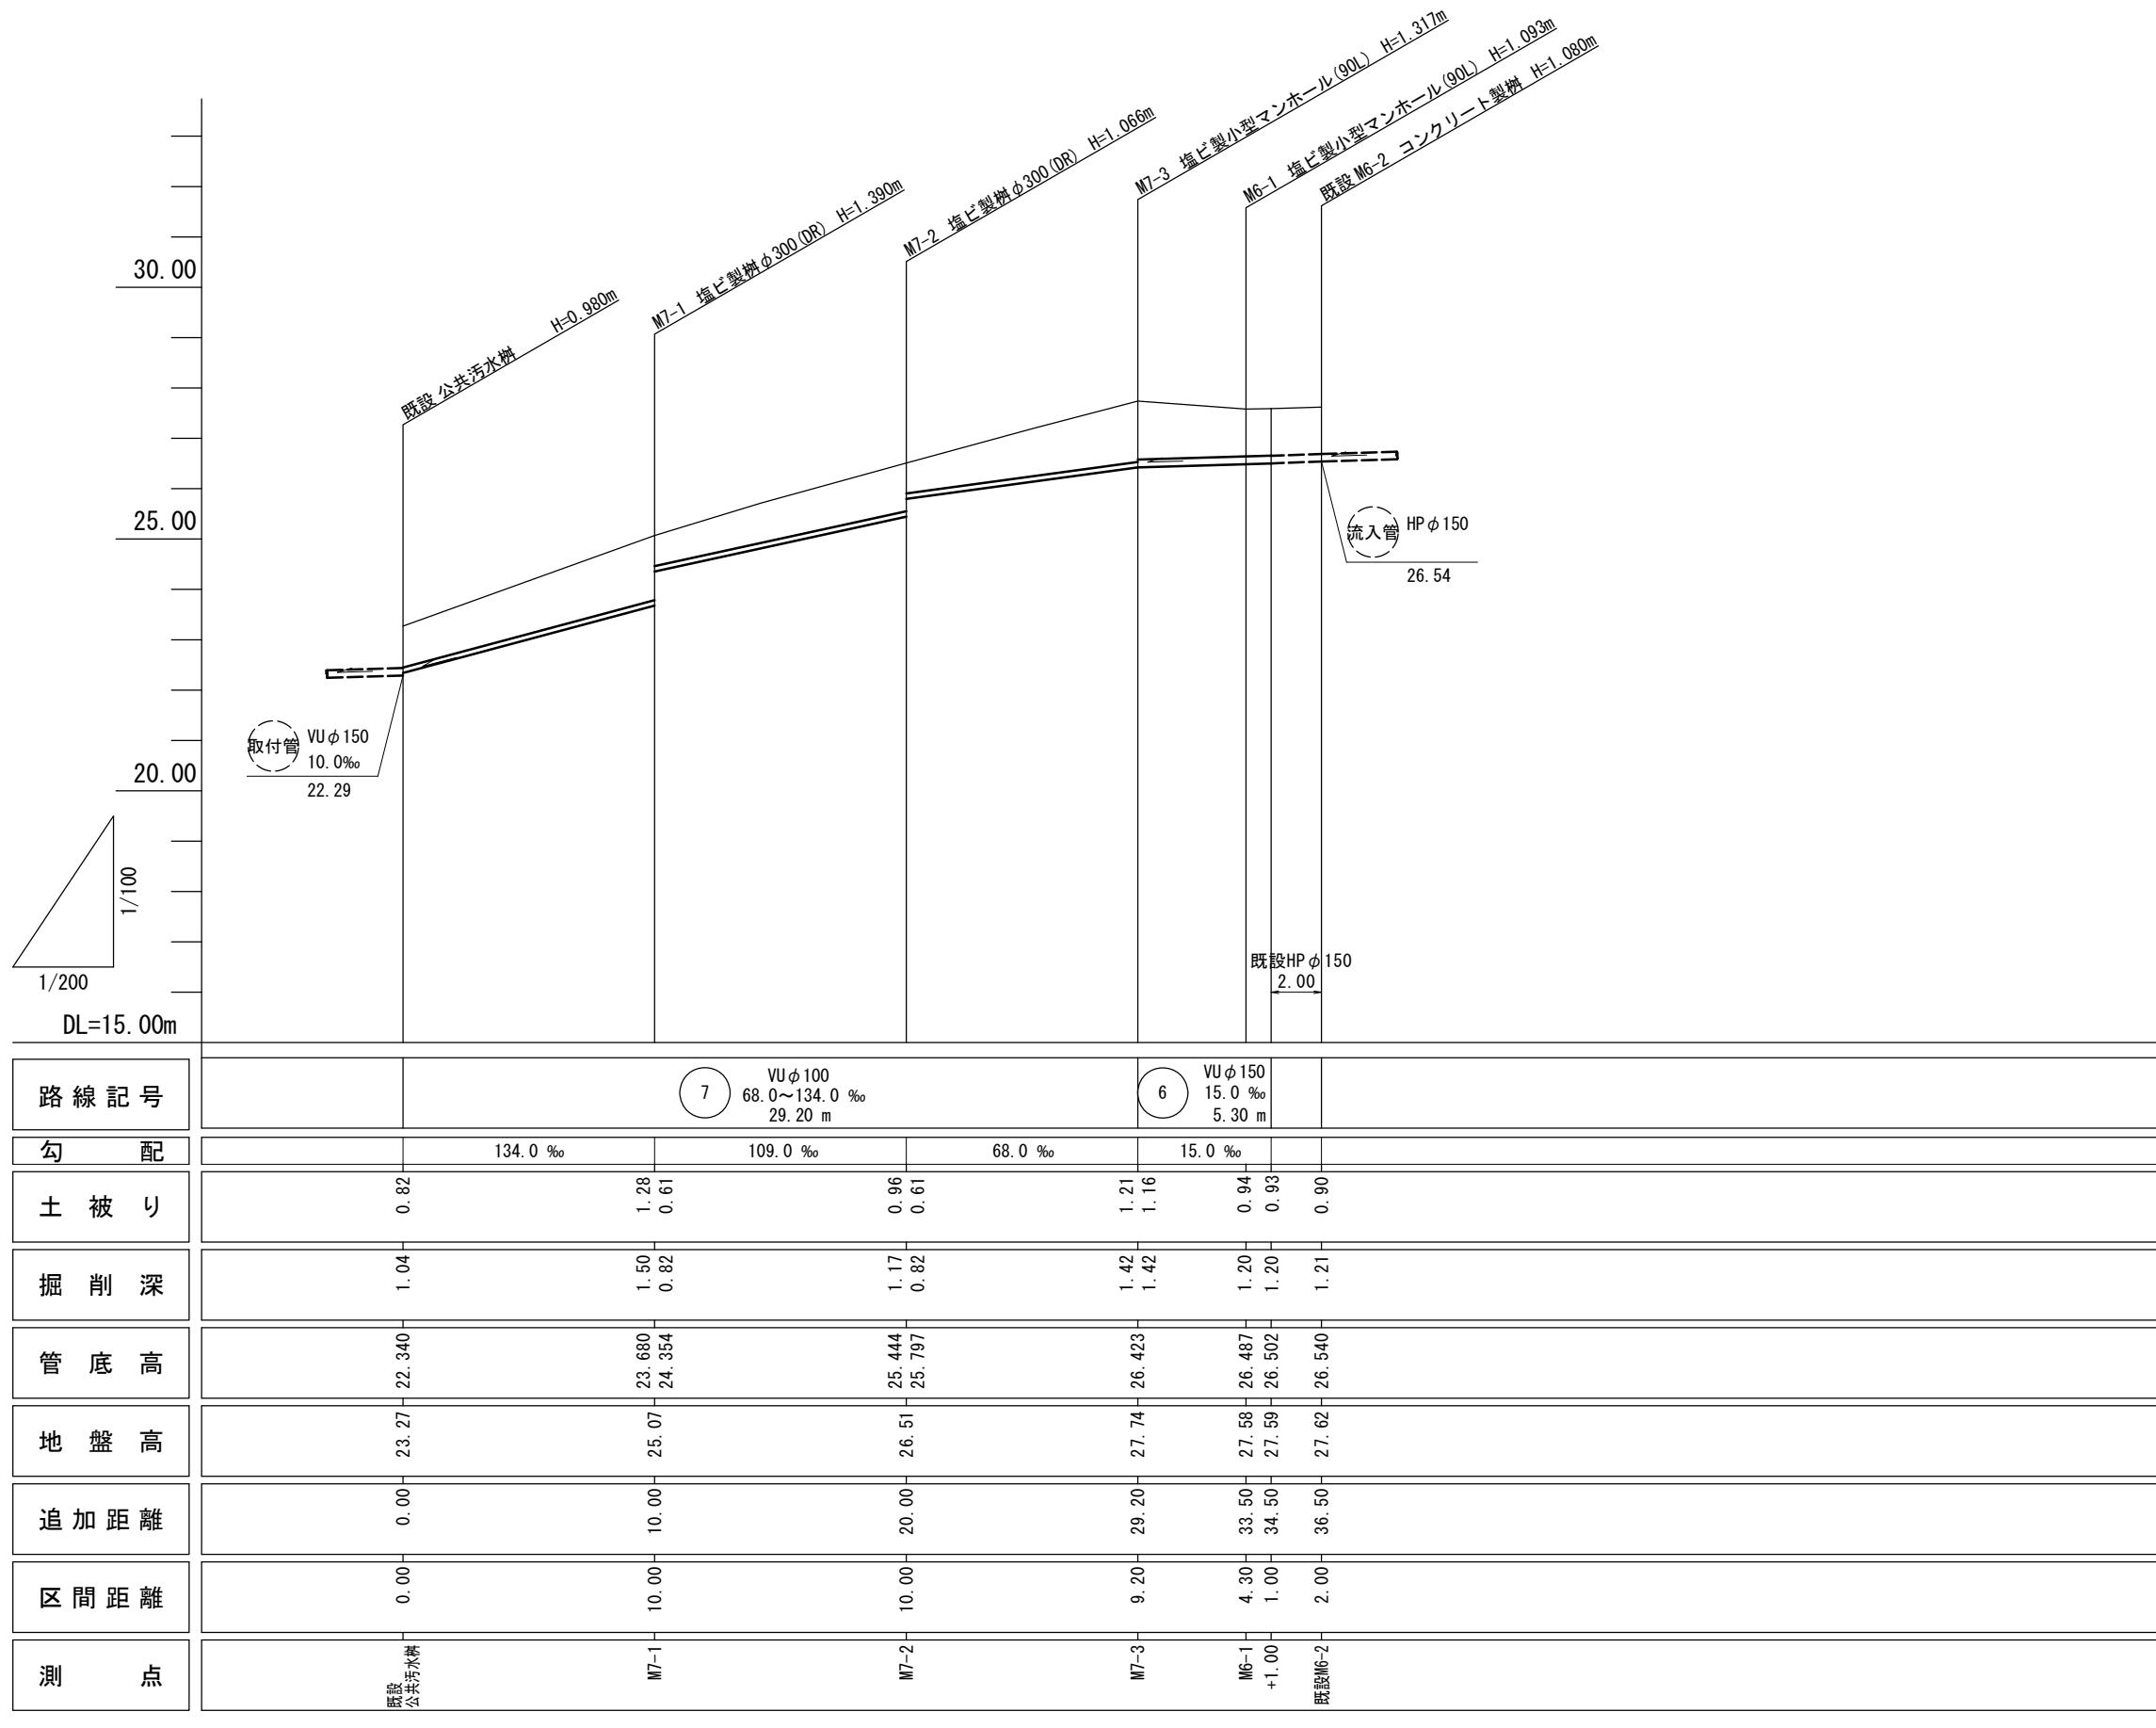


路線番号表			
6	7		



※この図面はA2サイズを原寸とする。

工事名	令和元年度下建教総第3号 東観中学校公共下水道管接続工事		
施工箇所名	津市 安濃町東観音寺 地内		
図面の種類	縦断面図(3)		
縮尺	V=1:100 H=1:200	図面番号	5/13
事業所名	津市下水道局下水道建設課		

**土工定規図** S=1:20

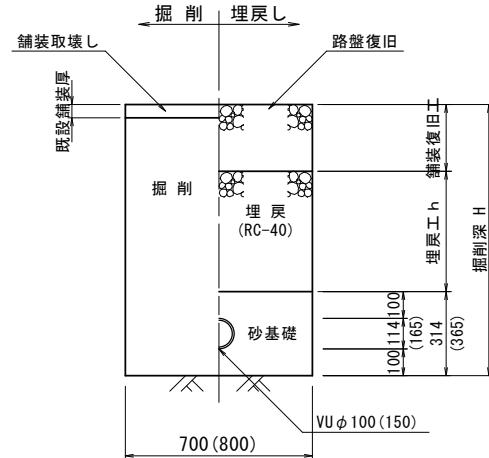

**舗装復旧工** S=1:20

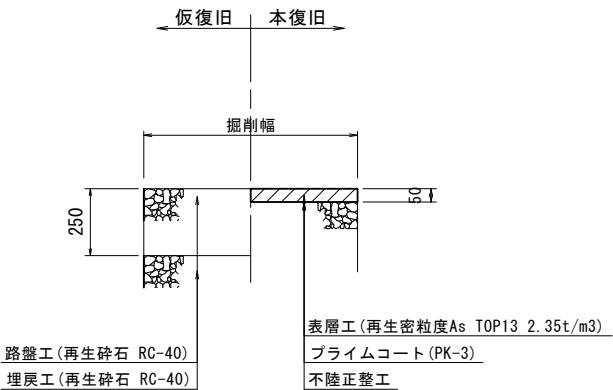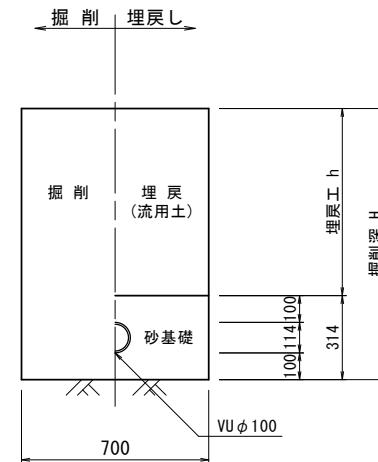


※この図面はA2サイズを原寸とする。

工事名	令和元年度下建教総第3号 東観中学校公共下水道管接続工事	
施工箇所名	津市 安濃町東観音寺 地内	
図面の種類	土工定規図・舗装復旧工	
縮尺	1:20	図面番号 6/13
事業所名	津市下水道局下水道建設課	


# 塩ビ製小型マンホール構造図

S=1:10





塩ビ製小型マンホール

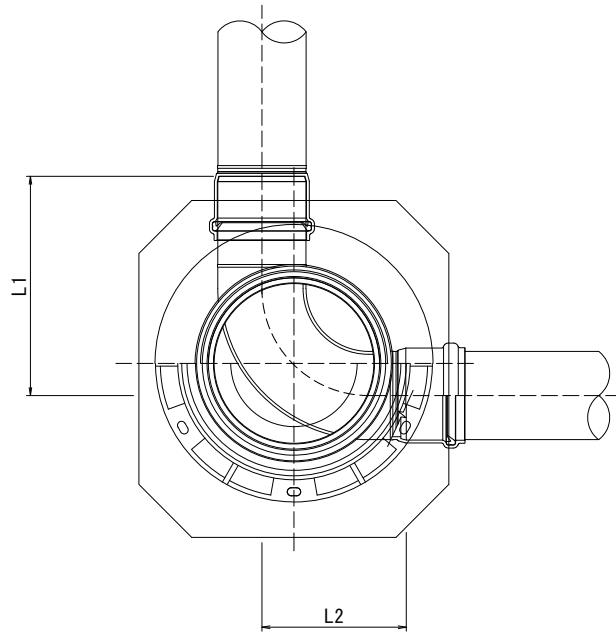

保護鉄蓋  $\phi 300$   
T-14

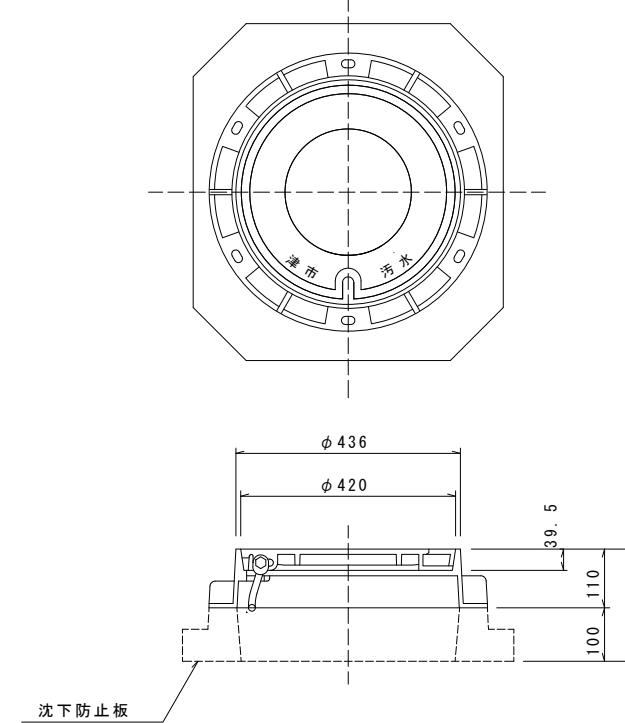


密閉式内蓋  
 $\phi 300$ 用

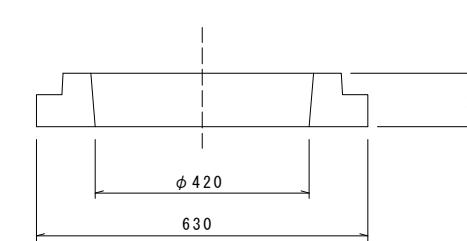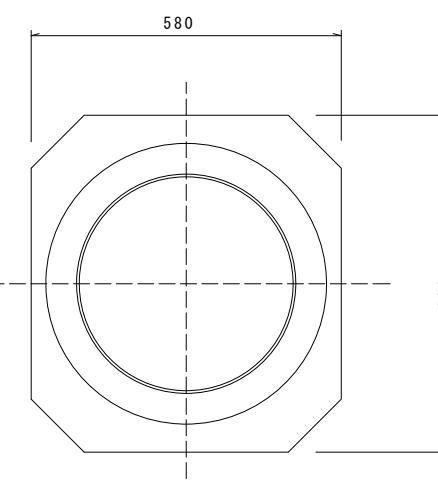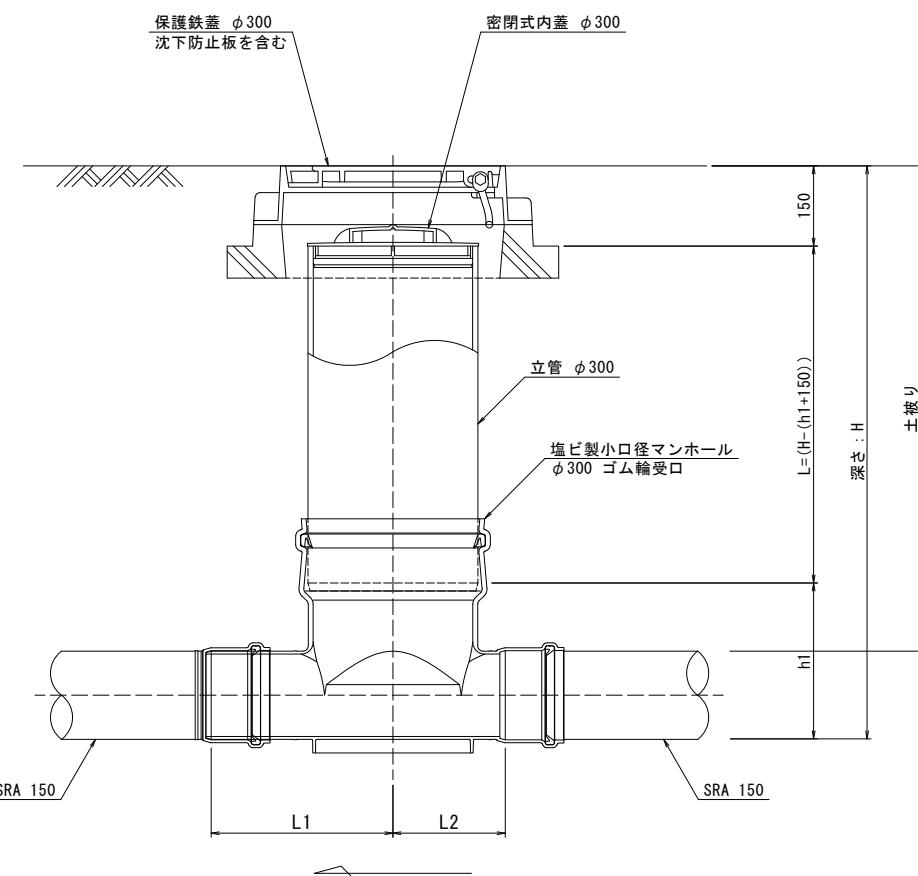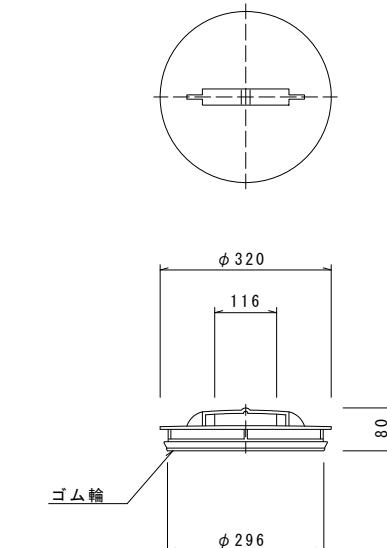

(参考)

※この図面はA2サイズを原寸とする。


工事名	令和元年度下建教総第3号 東観中学校公共下水道管接続工事
施工箇所名	津市 安濃町東観音寺 地内
図面の種類	塩ビ製小型マンホール構造図
縮尺	1:10
事業所名	津市下水道局下水道建設課
図面番号	7/13

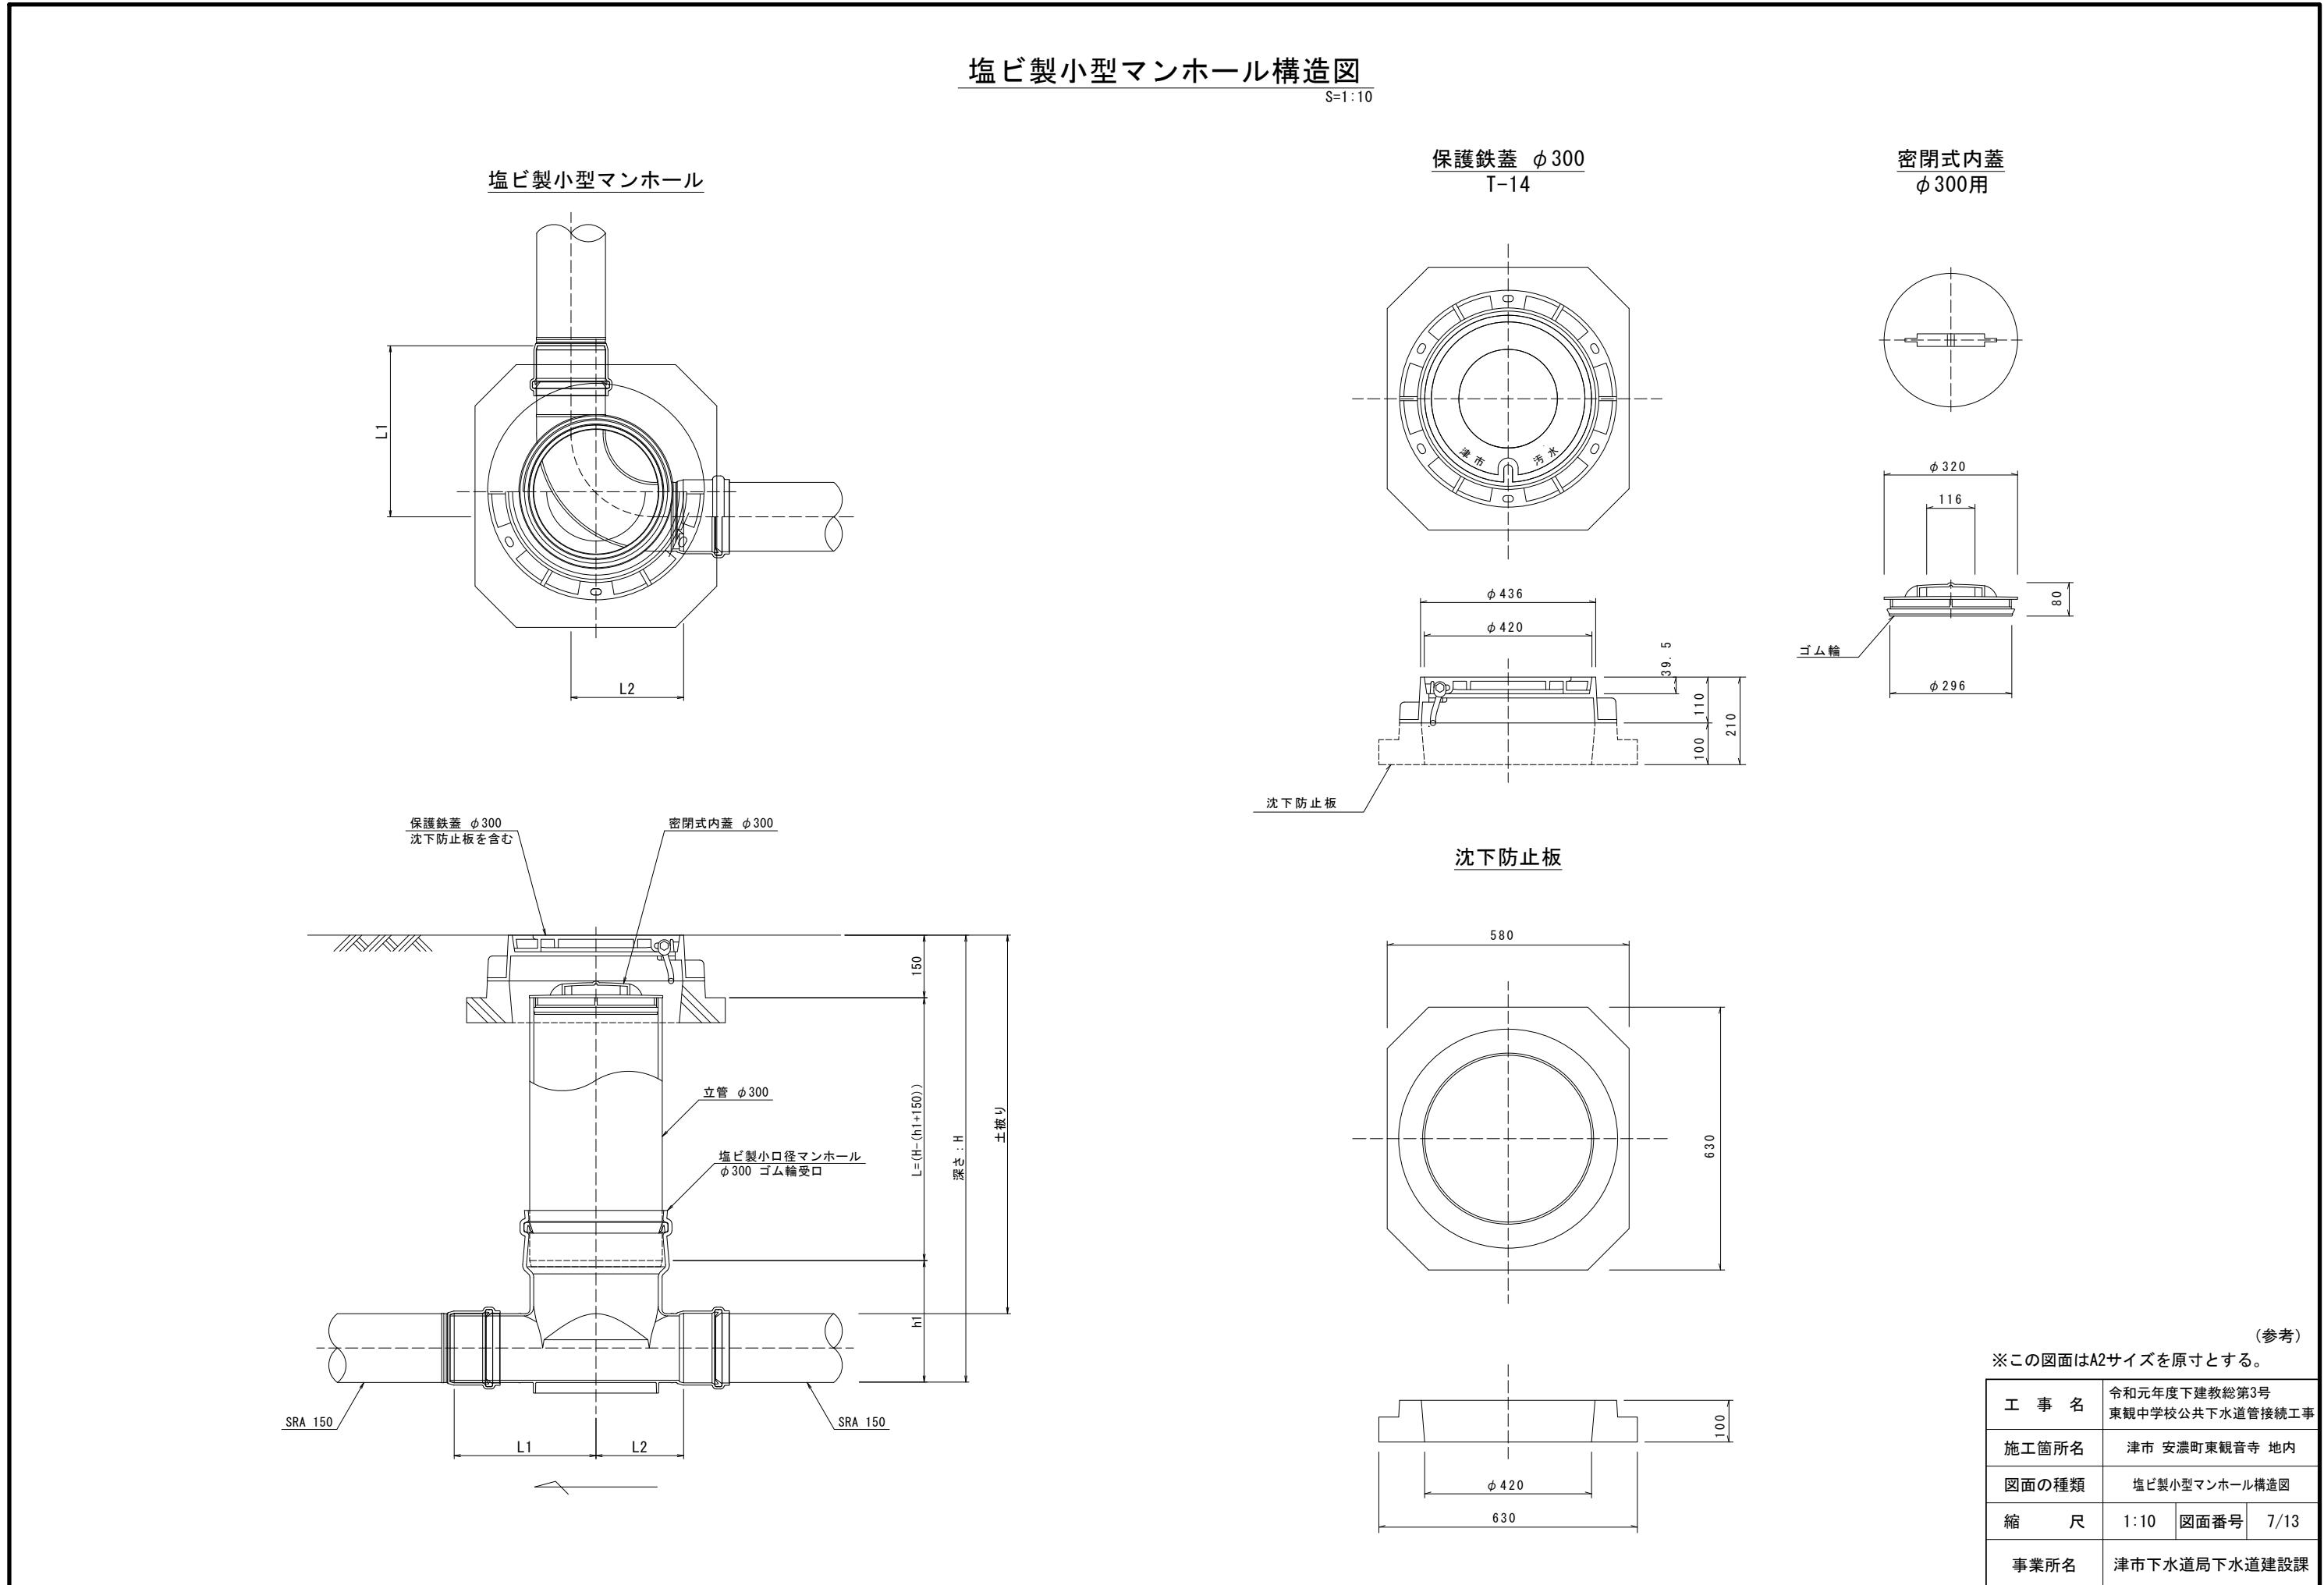




塩ビ製汚水樹構造図(1)

S=1:10

塩ビ製樹

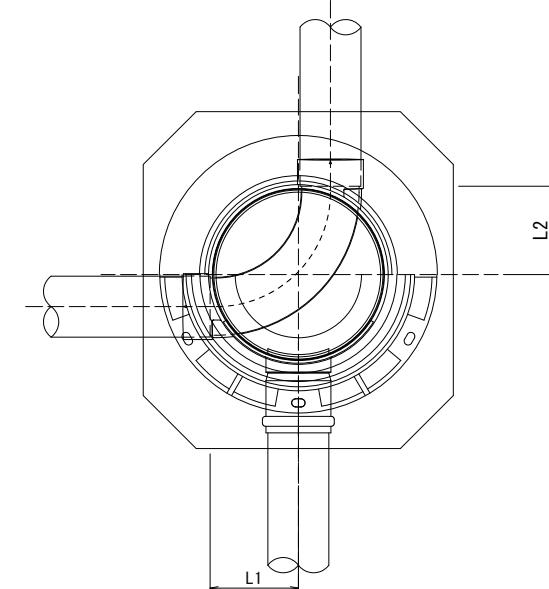

塩ビ製樹

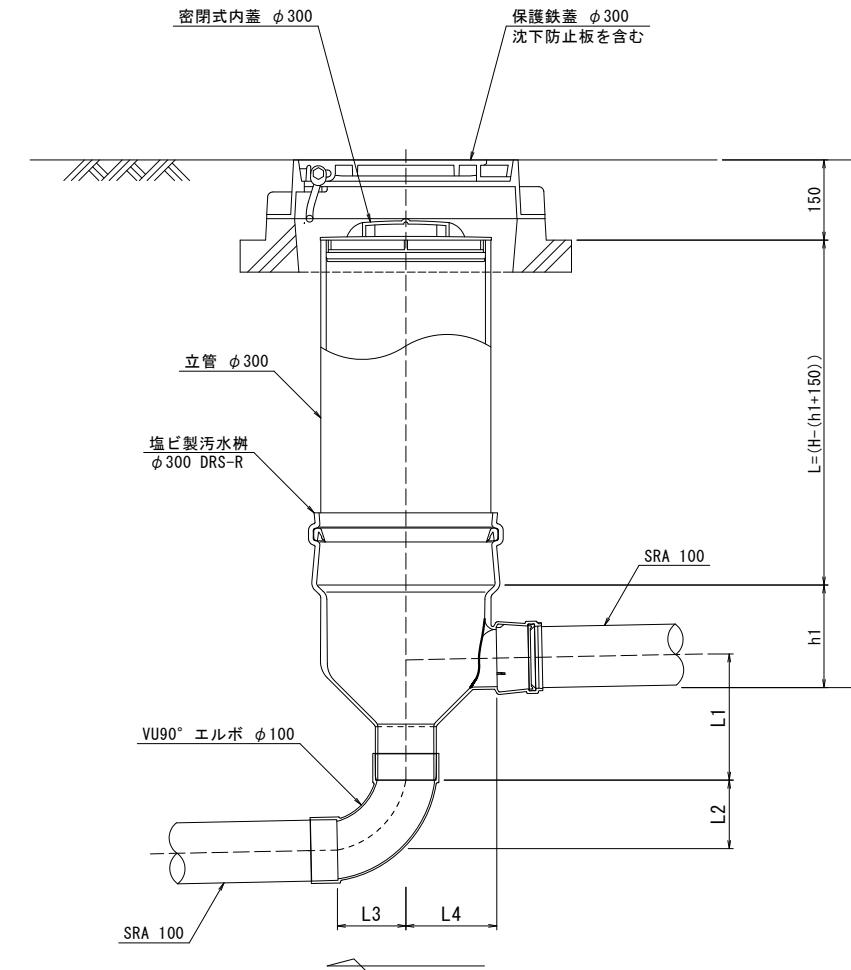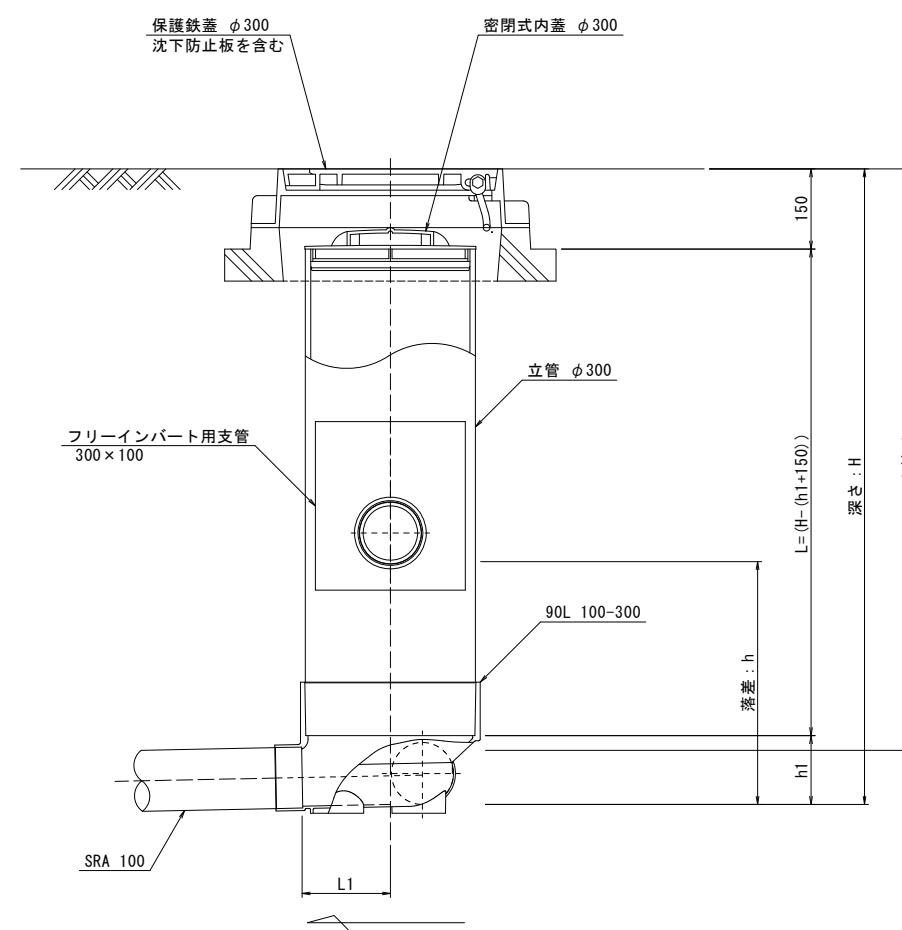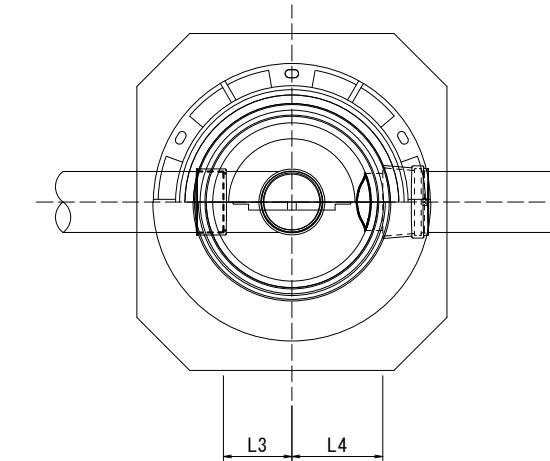

(参考)


※この図面はA2サイズを原寸とする。

工事名	令和元年度下建教総第3号 東観中学校公共下水道管接続工事	
施工箇所名	津市 安濃町東観音寺 地内	
図面の種類	塩ビ製汚水樹構造図(1)	
縮尺	1:10	図面番号 8/13
事業所名	津市下水道局下水道建設課	


塩ビ製汚水樹構造図(2)

S=1:10





塩ビ製樹

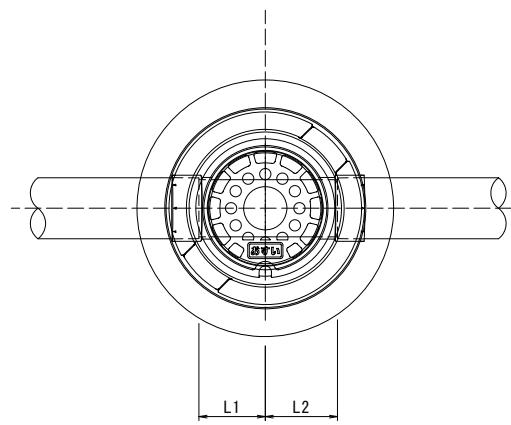

塩ビ製樹

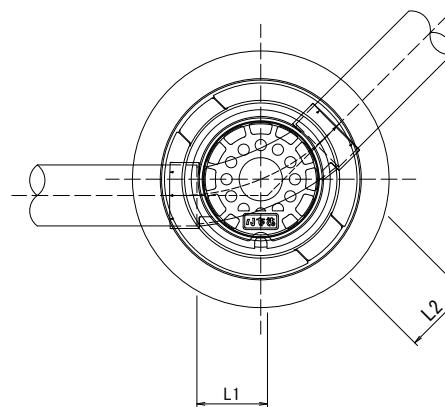

塩ビ製樹

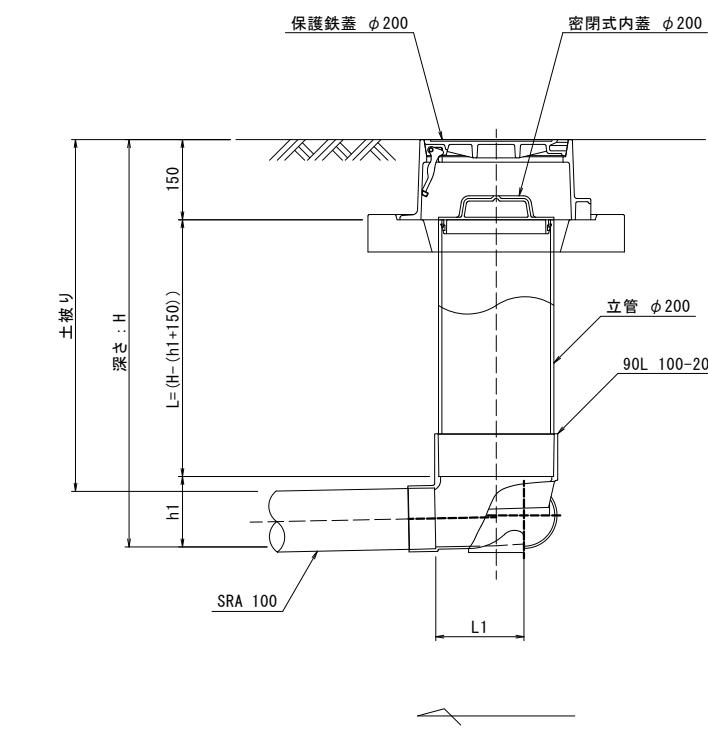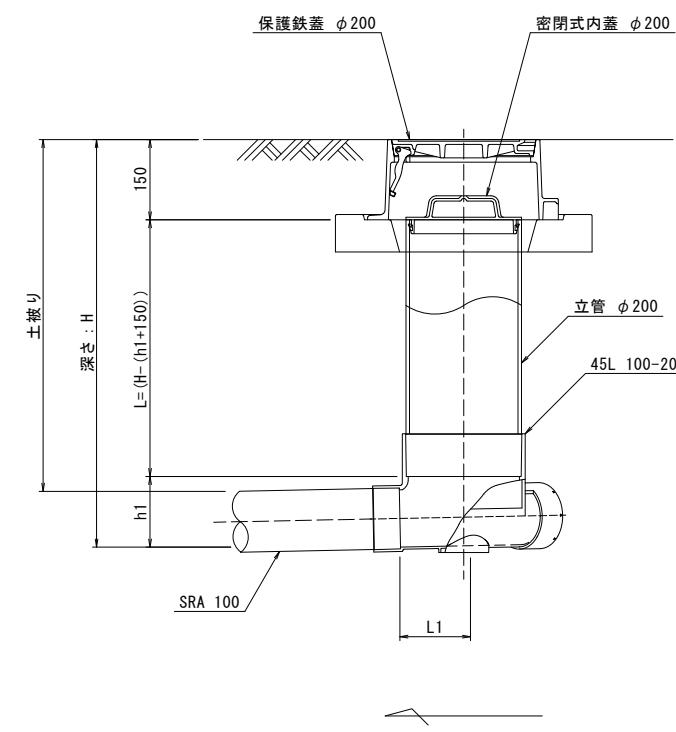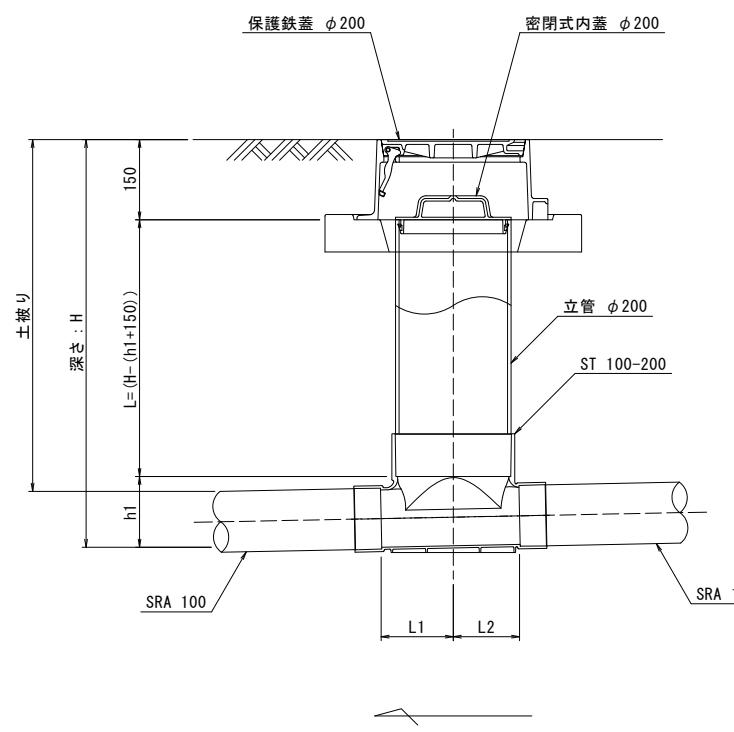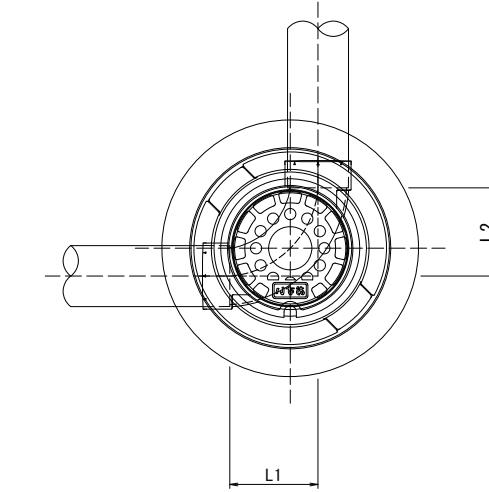


(参考)

※この図面はA2サイズを原寸とする。

工事名	令和元年度下建公補第3号 東観中学校公共下水道管接続工事	
施工箇所名	津市 安濃町東観音寺 地内	
図面の種類	塩ビ製汚水樹構造図(2)	
縮尺	1:10	図面番号 9/13
事業所名	津市下水道局下水道建設課	

### 塩ビ製汚水樹構造図(3)

S=1:10

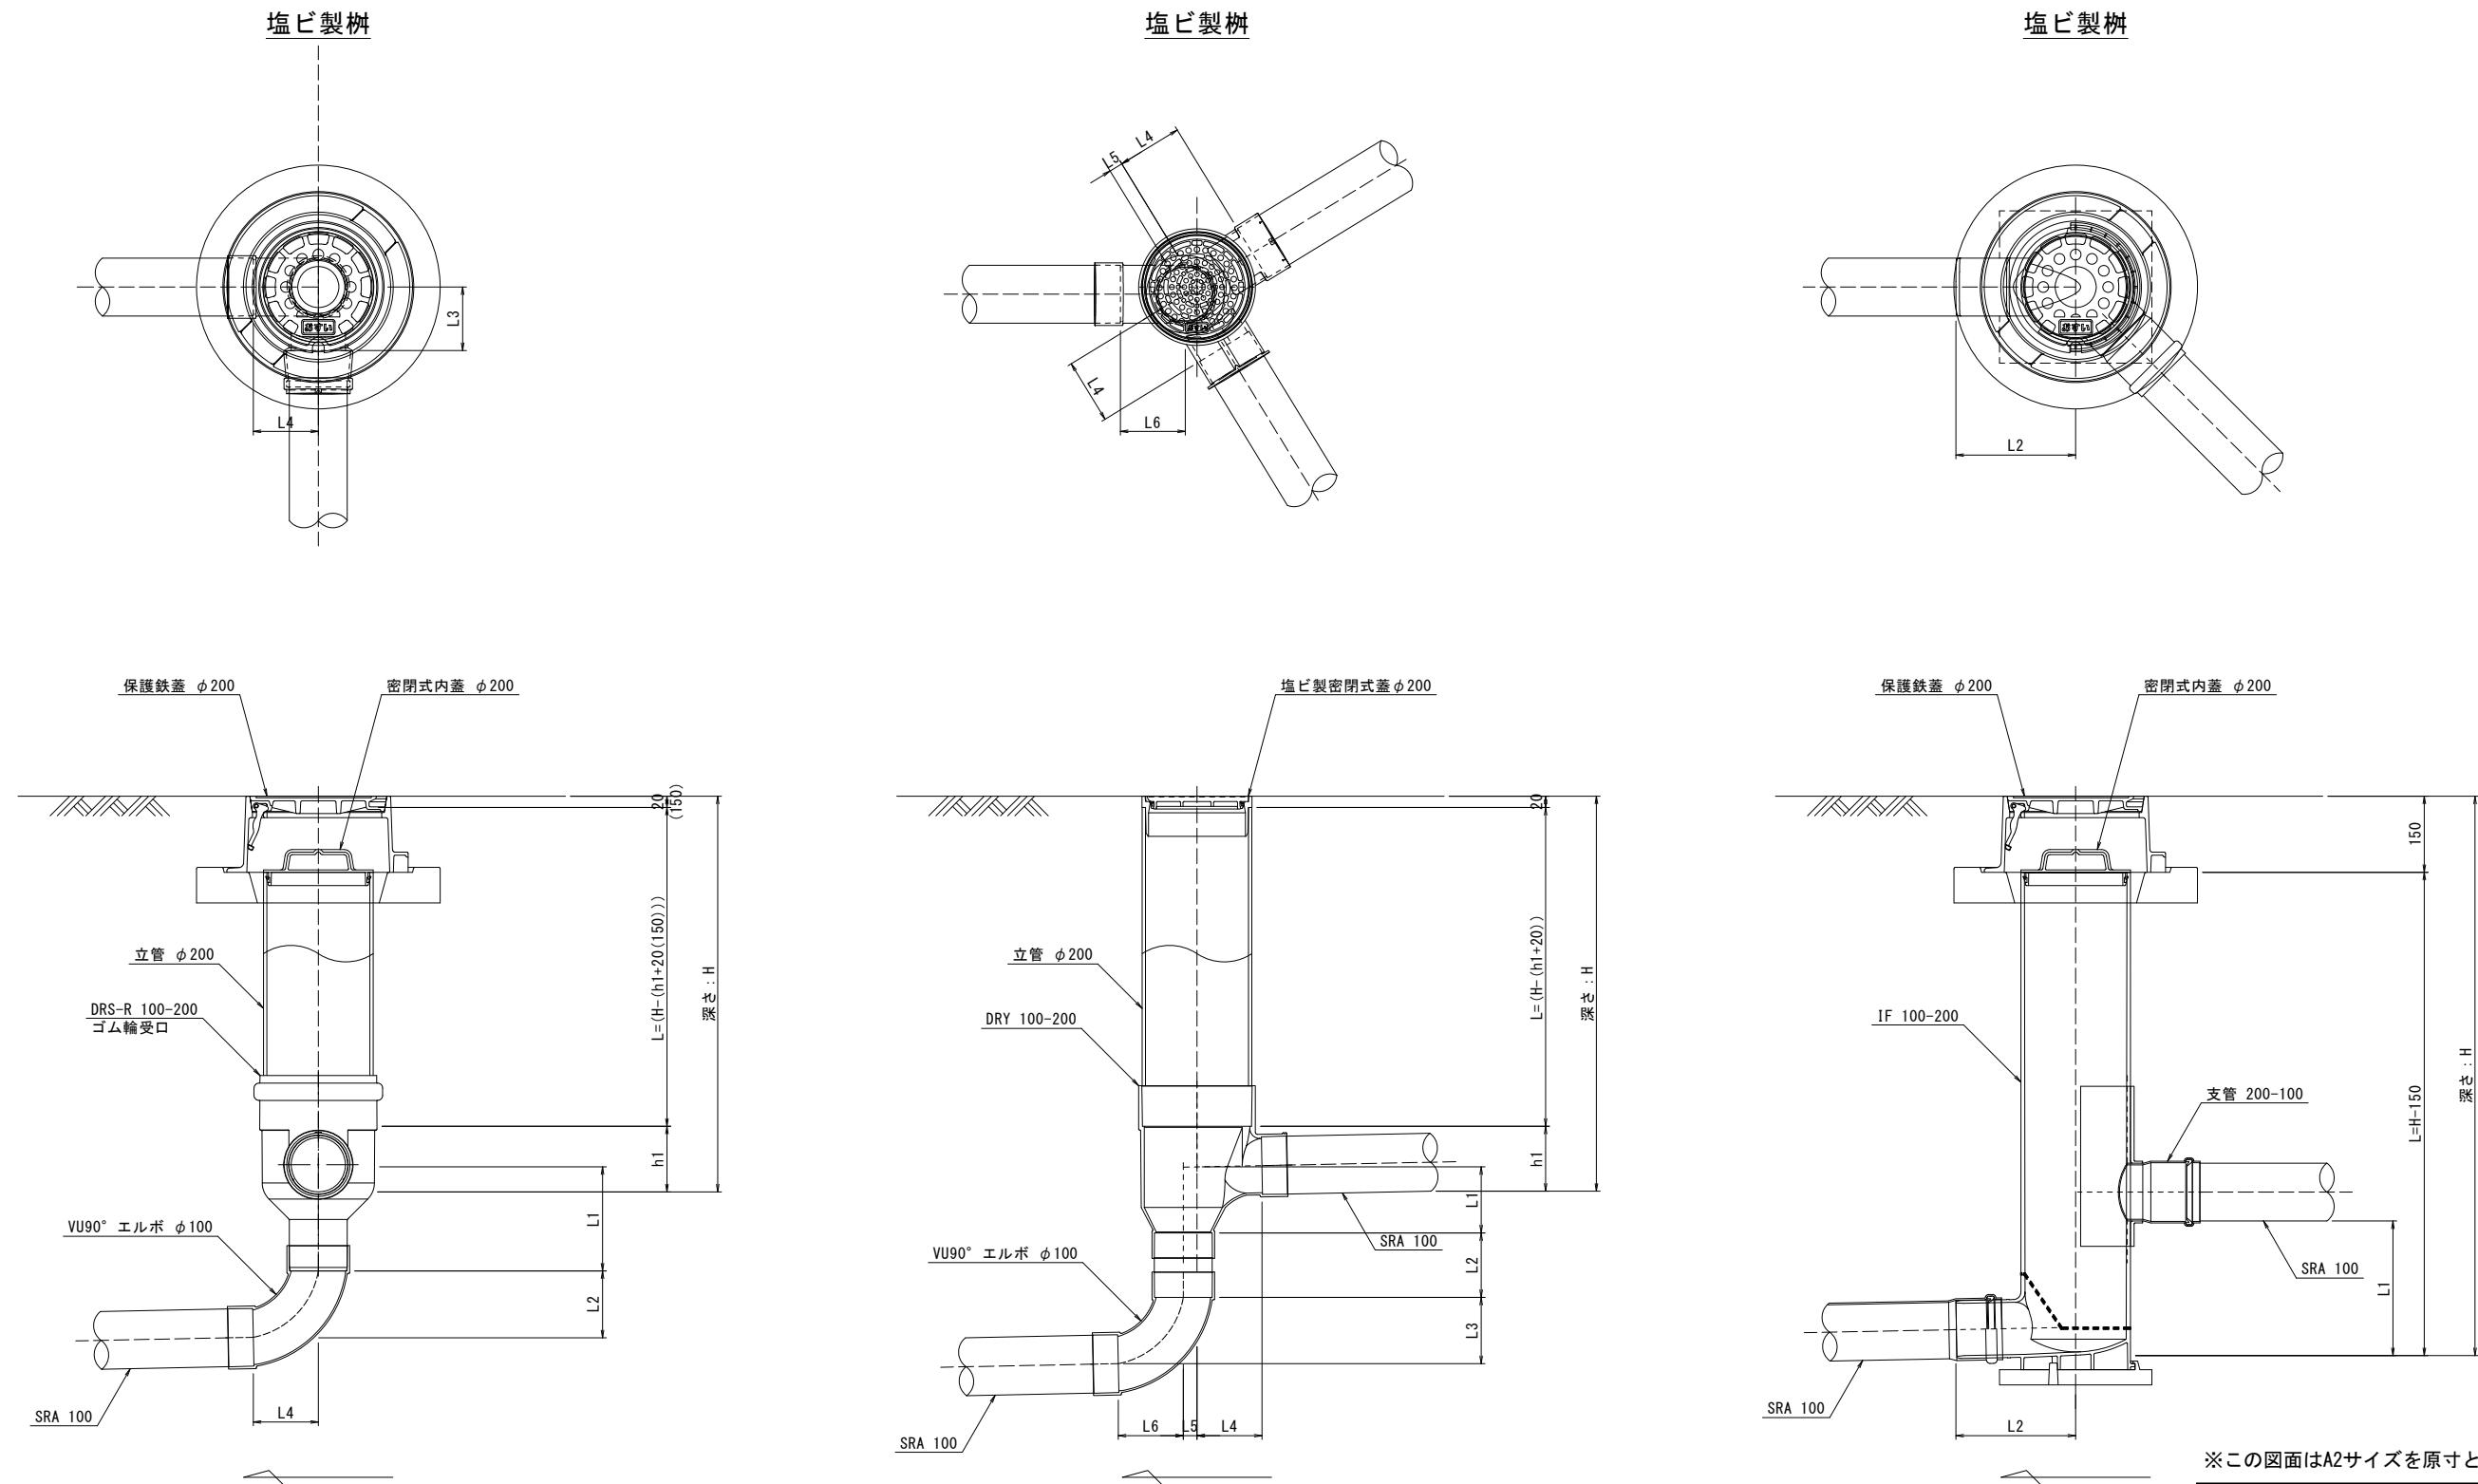


(参考)  
※この図面はA2サイズを原寸とする。

工事名	令和元年度下建教総第3号 東観中学校公共下水道管接続工事	
施工箇所名	津市 安濃町東観音寺 地内	
図面の種類	塩ビ製汚水樹構造図(3)	
縮尺	1:10	図面番号 10/13
事業所名	津市下水道局下水道建設課	


塩ビ製汚水樹構造図(4)

S=1:10


保護鉄蓋  $\phi 200$   
T-14

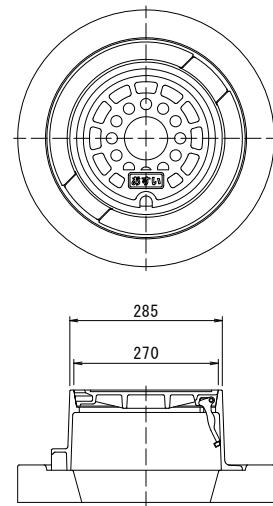


塩ビ製蓋  $\phi 200$

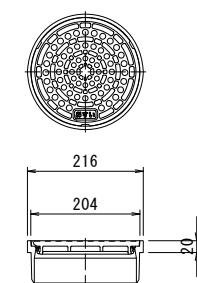



塩ビ製樹

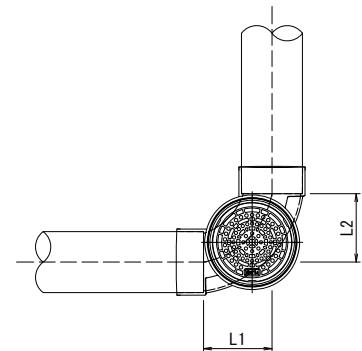

塩ビ製蓋  $\phi 150$

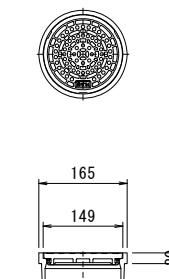

密閉式内蓋  
 $\phi 200$ 用

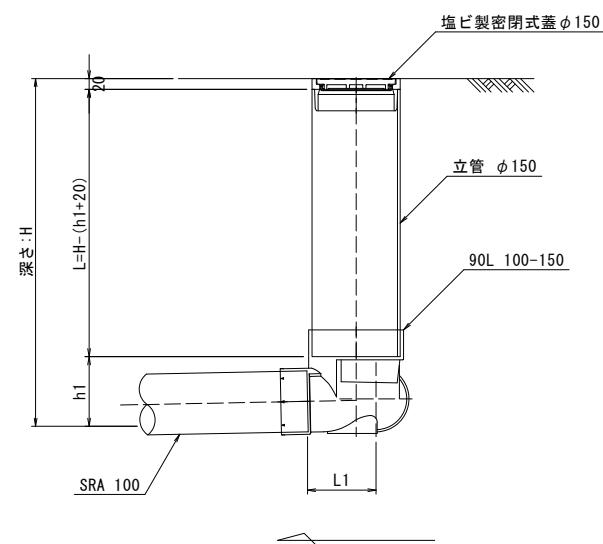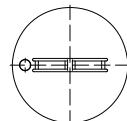

(参考)

※この図面はA2サイズを原寸とする。

工事名	令和元年度下建教総第3号 東観中学校公共下水道管接続工事	
施工箇所名	津市 安濃町東観音寺 地内	
図面の種類	塩ビ製汚水樹構造図(4)	
縮尺	1:10	図面番号 11/13
事業所名	津市下水道局下水道建設課	


浄化槽構造図(1)

S=1 : 50


## 平面圖

腐敗酸化槽

## ポンプ槽

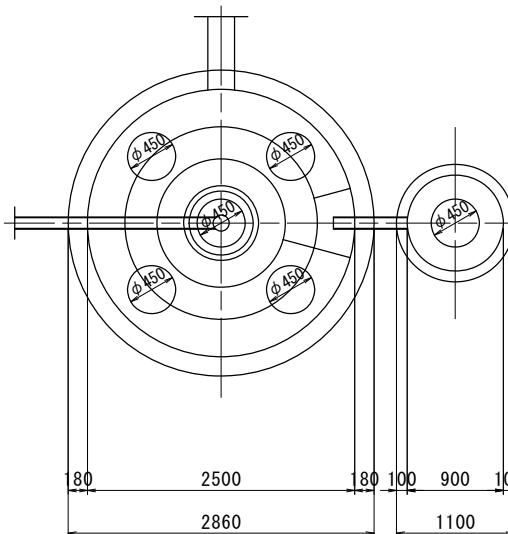

### 平面圖

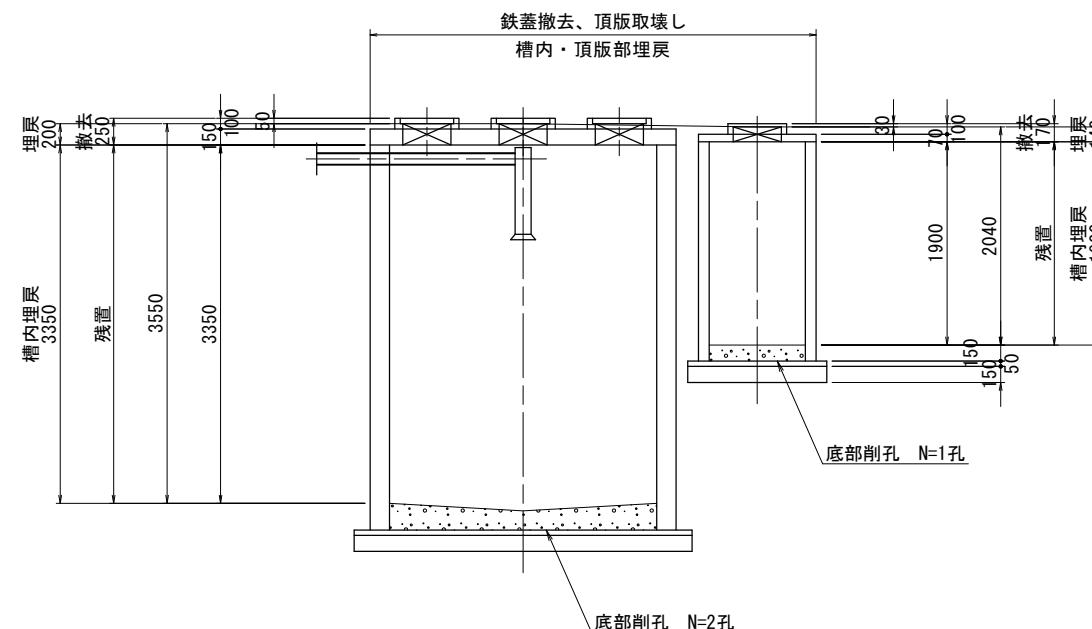


※この図面はA2サイズを原寸とする。

工事名	令和元年度下建教総第3号 東観中学校公共下水道管接続工事		
施工箇所名	津市 安濃町東観音寺 地内		
図面の種類	浄化槽構造図(1)		
縮尺	1:50	図面番号	12/13
事業所名	津市下水道局下水道建設課		


## 浄化槽構造図(2)

S=1:50


平面図

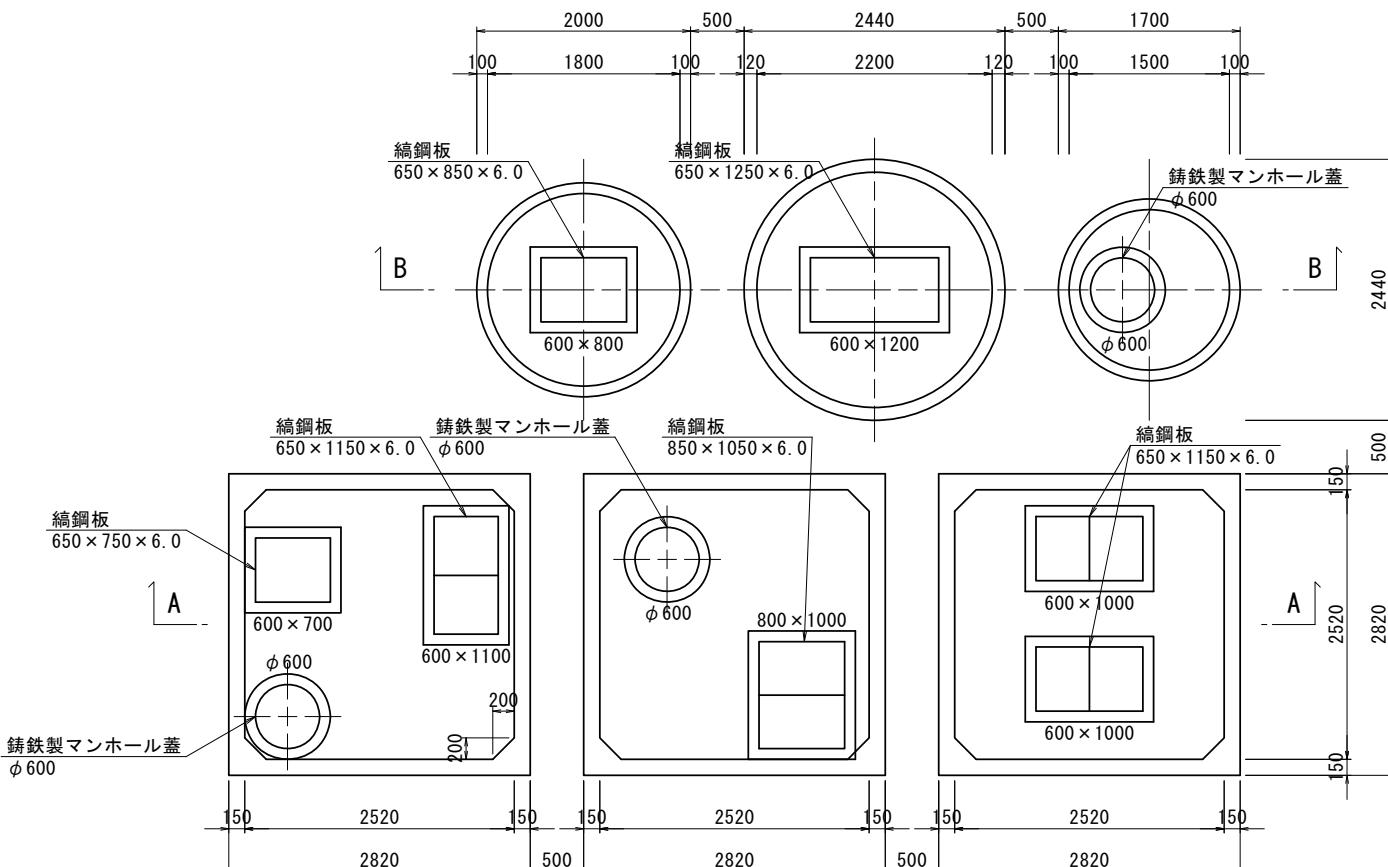

A-A 断面図

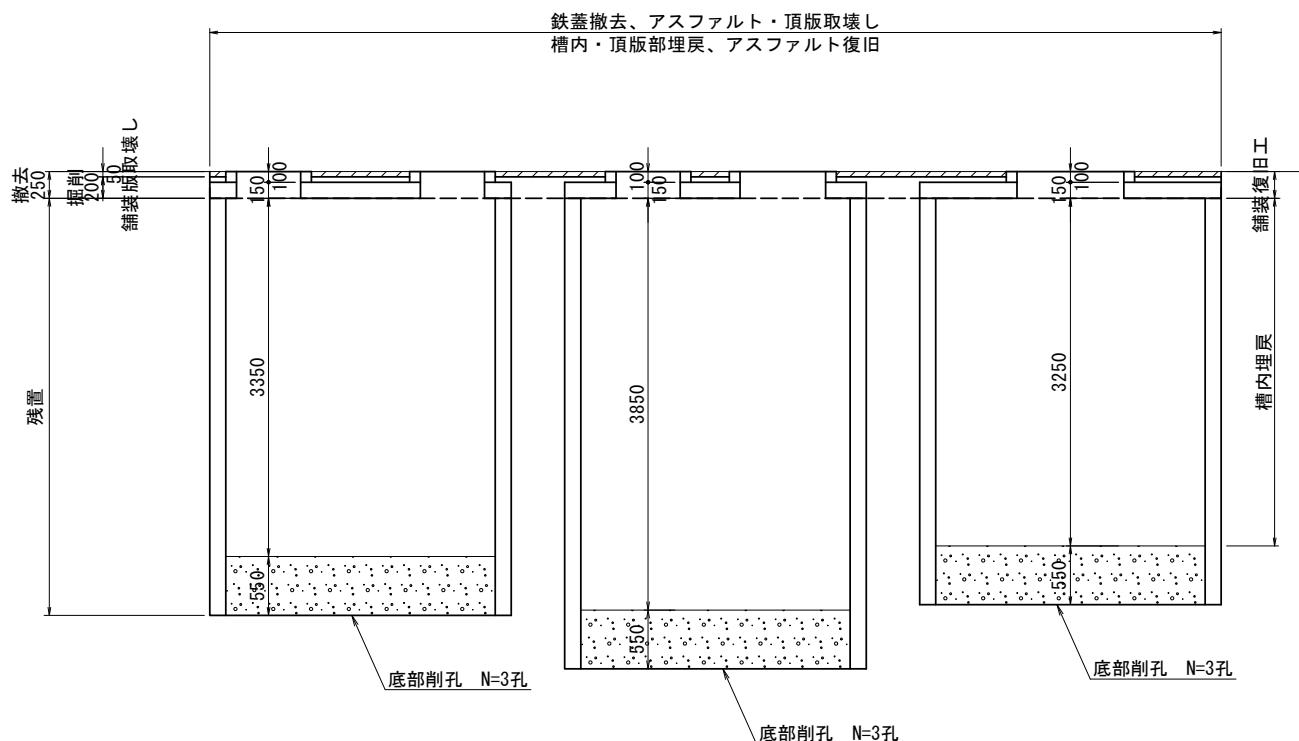

B-B 断面図

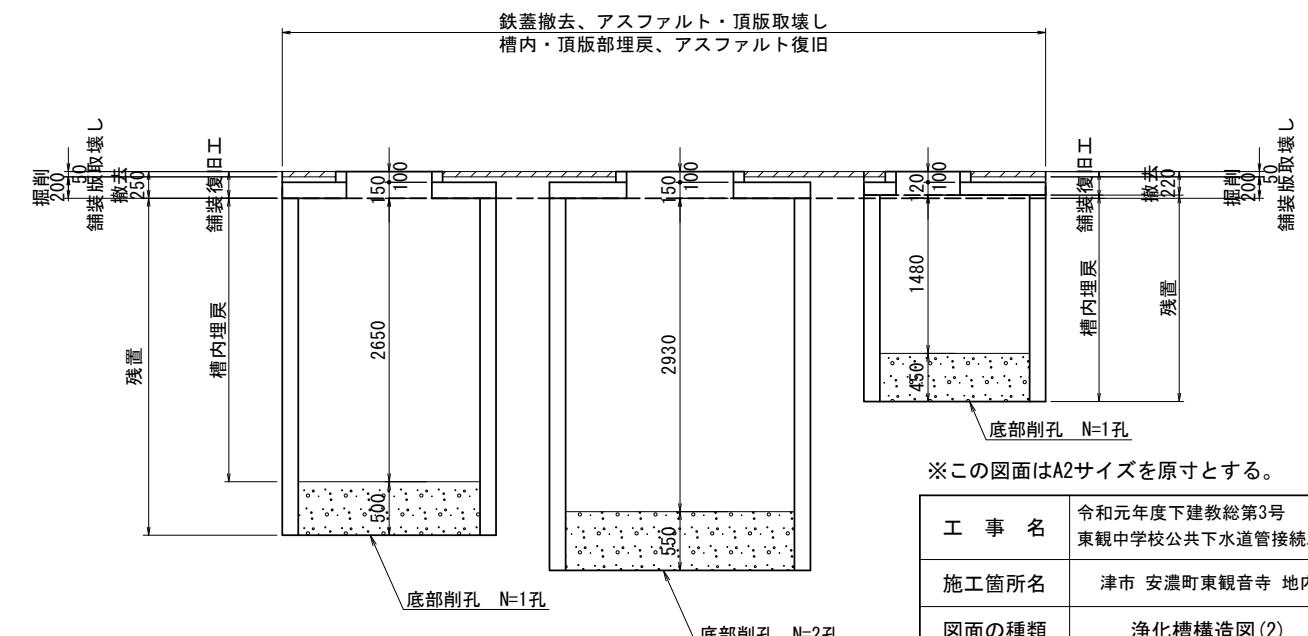

※この図面はA2サイズを原寸とする。

工事名	令和元年度下建教総第3号 東観中学校公共下水道管接続工事	
施工箇所名	津市 安濃町東観音寺 地内	
図面の種類	浄化槽構造図(2)	
縮尺	1:50	図面番号 13/13
事業所名	津市下水道局下水道建設課	