



特 記 事 項			一級建築士事務所 三重県登録 第1-699号 株式会社 前野 建築 設計 一級建築士 第117489号 前 野 初 像 一級建築士 第320204号 前 野 将 輝	一級建築士 第360917号 前 田 祐 作	設 計 年 月 日	工 事 名 称	津市橋南公民館移転に伴う旧津市立修成幼稚園改修工事	図 面 番 号	E-03 原 図：A2																																																																																																																																																																										
					図 面 名 称	電 気 設 備 工 事 特 記 仕 様 書 （ 3 ）	縮 尺	A2: NS																																																																																																																																																																											
17. 映像・音響設備 (1)設備 (2)映像機器 (3)音響機器 (4)操作装置 18. 拡声設備 (1)機器 (2)増幅器 (3)付属機器 (4)操作装置 (5)スピーカ 19. 誘導支援設備 (1)設備 (2)音声誘導装置 (3)インターホン (4)トイレ等呼出装置 20. テレビ共同受信設備 (1)受信放送 (2)機器 (3)アンテナ 21. テレビ電波障害防除設備 (1)対象戸数 (2)機器 (3)アンテナ 22. 監視カメラ設備 (1)機器 (2)伝送方式 (3)カメラ (4)モニタ装置 (5)録画装置 23. 駐車場管理設備 (1)機器 (2)管制座 (3)検知器 (4)信号灯・警報灯 (5)発券機 (6)カーゲート 24. 防犯・入退室管理設備 (1)設備 (2)防犯装置 (3)入退室管理装置 25. 自動火災報知設備 (1)機器 (2)受信機 (3)副受信機(表示装置) (4)中継器 (5)発信機 (6)感知器 26. 自動閉鎖設備 (1)機器 (2)運動制御器 (3)感知器 (4)自動閉鎖装置 (5)自動開錠装置 27. 非常警報設備 (1)設備 (2)非常放送装置 28. ガス漏れ火災警報設備 (1)機器 (2)受信機 (3)副受信機 (4)検知器 【中央監視制御設備】 29. 中央監視制御設備 (1)監視制御対象設備 (2)既設との取り扱い (3)機器 (4)機能 (5)監視操作装置 (6)信号処理装置 (7)記録装置 【医療関係設備】 30. 非接地電源用分電盤 (1)機器 (2)仕様詳細 31. ナースコール設備 (1)形式 (2)仕様詳細 【構内配電線路】 32. 構内配電線路 (1)配線方式 (2)建柱 (3)装柱機器 (4)装柱機器 (5)ハンドホール、マンホール (6)鉄架差 (7)地中ケーブル保護材料 【構内通信線路】 33. 構内通信線路 (1)用途 (2)配線方式 (3)建柱 (4)ハンドホール、マンホール (5)鉄架差 (6)地中ケーブル保護材料 【その他】 34. 消火器 Ⅲ. 機器標準取付高さ標準的な高さであり、詳細については監督員と協議する。（○印はバリアフリー対応） <table> <tr> <th></th><th>名 称</th><th>側 点</th><th>取付高さ (mm)</th><th>備 考</th></tr> <tr> <td rowspan="5">電力</td><td>接地端子盤</td><td>床上～下端</td><td></td><td></td></tr> <tr> <td>取引用計器</td><td>地上～窓中心</td><td>1,800～2,000</td><td></td></tr> <tr> <td>引込開閉器</td><td>床上～中心</td><td>1,800～2,000</td><td></td></tr> <tr> <td>分電盤</td><td>床上～中心</td><td>1,500</td><td>上端1,900mm</td></tr> <tr> <td>スイッチ</td><td>床上～中心</td><td>1,300</td><td>○1,000mm</td></tr> <tr> <td rowspan="10">電灯</td><td>コンセント（一般）</td><td>床上～中心</td><td>300</td><td>○400mm</td></tr> <tr> <td>コンセント（和室）</td><td>床上～中心</td><td>200</td><td></td></tr> <tr> <td>コンセント（台上）</td><td>床上～中心</td><td>150</td><td></td></tr> <tr> <td>コンセント（ＷＰ）</td><td>床上～中心</td><td>1,000</td><td></td></tr> <tr> <td>コンセント（地下）</td><td>床上～中心</td><td>1,000</td><td></td></tr> <tr> <td>コンセント（土間）</td><td>床上～中心</td><td>500</td><td></td></tr> <tr> <td>ブラケット（一般）</td><td>床上～中心</td><td>2,100～2,300</td><td></td></tr> <tr> <td>ブラケット（鏡上）</td><td>鏡上端～中心</td><td>150</td><td></td></tr> <tr> <td>ブラケット（処理場）</td><td>床上～中心</td><td>2,500</td><td></td></tr> <tr> <td>壁掛型制御盤</td><td>床上～中心</td><td>1,500</td><td>上端1,900mm</td></tr> <tr> <td rowspan="3">動力</td><td>手元開閉器</td><td>床上～中心</td><td>1,500</td><td></td></tr> <tr> <td>操作スイッチ</td><td>床上～中心</td><td>1,300</td><td></td></tr> <tr> <td>端子盤</td><td>床上～下端</td><td>300</td><td></td></tr> <tr> <td rowspan="5">電話</td><td>保安器盤</td><td>床上～中心</td><td>2,000</td><td></td></tr> <tr> <td>壁位置ボックス</td><td>床上～中心</td><td>300</td><td></td></tr> <tr> <td>壁位置ボックス（和室）</td><td>床上～中心</td><td>200</td><td></td></tr> <tr> <td>時計・拡声</td><td>壁掛型視時計</td><td>床上～中心</td><td>1,500</td><td>上端1,900mm</td></tr> <tr> <td>子時計</td><td>床上～中心</td><td>2,300</td><td></td></tr> <tr> <td rowspan="3">表示</td><td>壁掛型スピーカ</td><td>床上～中心</td><td>2,300</td><td>2,500mm</td></tr> <tr> <td>アッテネータ</td><td>床上～中心</td><td>1,300</td><td></td></tr> <tr> <td>表示器</td><td>床上～中心</td><td>2,300</td><td></td></tr> <tr> <td rowspan="5">インターホン</td><td>壁付発信器</td><td>床上～中心</td><td>1,300</td><td></td></tr> <tr> <td>ベル・ブザー・チャイム</td><td>床上～中心</td><td>2,300</td><td></td></tr> <tr> <td>壁付インターホン</td><td>床上～中心</td><td>1,300</td><td></td></tr> <tr> <td>壁位置ボックス</td><td>床上～中心</td><td>300</td><td></td></tr> <tr> <td>壁位置ボックス（和室）</td><td>床上～中心</td><td>200</td><td></td></tr> <tr> <td rowspan="5">テレビ</td><td>子機（身障者用）</td><td>床上～中心</td><td>1,100</td><td></td></tr> <tr> <td>呼出しボタン（身障者用）</td><td>床上～中心</td><td>800～950</td><td>便座先端から後方へ100～200mm 2個目（高700mm、便座先端から前方400mm）</td></tr> <tr> <td>表示灯（身障者用）</td><td>床上～中心</td><td>1,800</td><td></td></tr> <tr> <td>機器収容箱</td><td>床上～中心</td><td>2,000</td><td></td></tr> <tr> <td>直列ユニット</td><td>床上～中心</td><td>300</td><td></td></tr> <tr> <td rowspan="3">火災報知</td><td>直列ユニット(和室)</td><td>床上～中心</td><td>200</td><td></td></tr> <tr> <td>受信機・副受信機</td><td>床上～中心</td><td>1,500</td><td></td></tr> <tr> <td>発信器</td><td>床上～中心</td><td>1,300</td><td></td></tr> <tr> <td rowspan="2"></td><td>表示灯</td><td>床上～中心</td><td>1,800</td><td></td></tr> <tr> <td>ベル</td><td>床上～中心</td><td>2,300</td><td></td></tr> </table> 参考資料：高齢者が居住する住宅の設計に係る指針（最終改正 平成21年国交省告示第906号） ユニバーサルデザインのまちづくり推進条例 整備基準の解説等（平成25年4月 三重県）		名 称	側 点	取付高さ (mm)	備 考	電力	接地端子盤	床上～下端			取引用計器	地上～窓中心	1,800～2,000		引込開閉器	床上～中心	1,800～2,000		分電盤	床上～中心	1,500	上端1,900mm	スイッチ	床上～中心	1,300	○1,000mm	電灯	コンセント（一般）	床上～中心	300	○400mm	コンセント（和室）	床上～中心	200		コンセント（台上）	床上～中心	150		コンセント（ＷＰ）	床上～中心	1,000		コンセント（地下）	床上～中心	1,000		コンセント（土間）	床上～中心	500		ブラケット（一般）	床上～中心	2,100～2,300		ブラケット（鏡上）	鏡上端～中心	150		ブラケット（処理場）	床上～中心	2,500		壁掛型制御盤	床上～中心	1,500	上端1,900mm	動力	手元開閉器	床上～中心	1,500		操作スイッチ	床上～中心	1,300		端子盤	床上～下端	300		電話	保安器盤	床上～中心	2,000		壁位置ボックス	床上～中心	300		壁位置ボックス（和室）	床上～中心	200		時計・拡声	壁掛型視時計	床上～中心	1,500	上端1,900mm	子時計	床上～中心	2,300		表示	壁掛型スピーカ	床上～中心	2,300	2,500mm	アッテネータ	床上～中心	1,300		表示器	床上～中心	2,300		インターホン	壁付発信器	床上～中心	1,300		ベル・ブザー・チャイム	床上～中心	2,300		壁付インターホン	床上～中心	1,300		壁位置ボックス	床上～中心	300		壁位置ボックス（和室）	床上～中心	200		テレビ	子機（身障者用）	床上～中心	1,100		呼出しボタン（身障者用）	床上～中心	800～950	便座先端から後方へ100～200mm 2個目（高700mm、便座先端から前方400mm）	表示灯（身障者用）	床上～中心	1,800		機器収容箱	床上～中心	2,000		直列ユニット	床上～中心	300		火災報知	直列ユニット(和室)	床上～中心	200		受信機・副受信機	床上～中心	1,500		発信器	床上～中心	1,300			表示灯	床上～中心	1,800		ベル	床上～中心	2,300	
	名 称	側 点	取付高さ (mm)	備 考																																																																																																																																																																															
電力	接地端子盤	床上～下端																																																																																																																																																																																	
	取引用計器	地上～窓中心	1,800～2,000																																																																																																																																																																																
	引込開閉器	床上～中心	1,800～2,000																																																																																																																																																																																
	分電盤	床上～中心	1,500	上端1,900mm																																																																																																																																																																															
	スイッチ	床上～中心	1,300	○1,000mm																																																																																																																																																																															
電灯	コンセント（一般）	床上～中心	300	○400mm																																																																																																																																																																															
	コンセント（和室）	床上～中心	200																																																																																																																																																																																
	コンセント（台上）	床上～中心	150																																																																																																																																																																																
	コンセント（ＷＰ）	床上～中心	1,000																																																																																																																																																																																
	コンセント（地下）	床上～中心	1,000																																																																																																																																																																																
	コンセント（土間）	床上～中心	500																																																																																																																																																																																
	ブラケット（一般）	床上～中心	2,100～2,300																																																																																																																																																																																
	ブラケット（鏡上）	鏡上端～中心	150																																																																																																																																																																																
	ブラケット（処理場）	床上～中心	2,500																																																																																																																																																																																
	壁掛型制御盤	床上～中心	1,500	上端1,900mm																																																																																																																																																																															
動力	手元開閉器	床上～中心	1,500																																																																																																																																																																																
	操作スイッチ	床上～中心	1,300																																																																																																																																																																																
	端子盤	床上～下端	300																																																																																																																																																																																
電話	保安器盤	床上～中心	2,000																																																																																																																																																																																
	壁位置ボックス	床上～中心	300																																																																																																																																																																																
	壁位置ボックス（和室）	床上～中心	200																																																																																																																																																																																
	時計・拡声	壁掛型視時計	床上～中心	1,500	上端1,900mm																																																																																																																																																																														
	子時計	床上～中心	2,300																																																																																																																																																																																
表示	壁掛型スピーカ	床上～中心	2,300	2,500mm																																																																																																																																																																															
	アッテネータ	床上～中心	1,300																																																																																																																																																																																
	表示器	床上～中心	2,300																																																																																																																																																																																
インターホン	壁付発信器	床上～中心	1,300																																																																																																																																																																																
	ベル・ブザー・チャイム	床上～中心	2,300																																																																																																																																																																																
	壁付インターホン	床上～中心	1,300																																																																																																																																																																																
	壁位置ボックス	床上～中心	300																																																																																																																																																																																
	壁位置ボックス（和室）	床上～中心	200																																																																																																																																																																																
テレビ	子機（身障者用）	床上～中心	1,100																																																																																																																																																																																
	呼出しボタン（身障者用）	床上～中心	800～950	便座先端から後方へ100～200mm 2個目（高700mm、便座先端から前方400mm）																																																																																																																																																																															
	表示灯（身障者用）	床上～中心	1,800																																																																																																																																																																																
	機器収容箱	床上～中心	2,000																																																																																																																																																																																
	直列ユニット	床上～中心	300																																																																																																																																																																																
火災報知	直列ユニット(和室)	床上～中心	200																																																																																																																																																																																
	受信機・副受信機	床上～中心	1,500																																																																																																																																																																																
	発信器	床上～中心	1,300																																																																																																																																																																																
	表示灯	床上～中心	1,800																																																																																																																																																																																
	ベル	床上～中心	2,300																																																																																																																																																																																

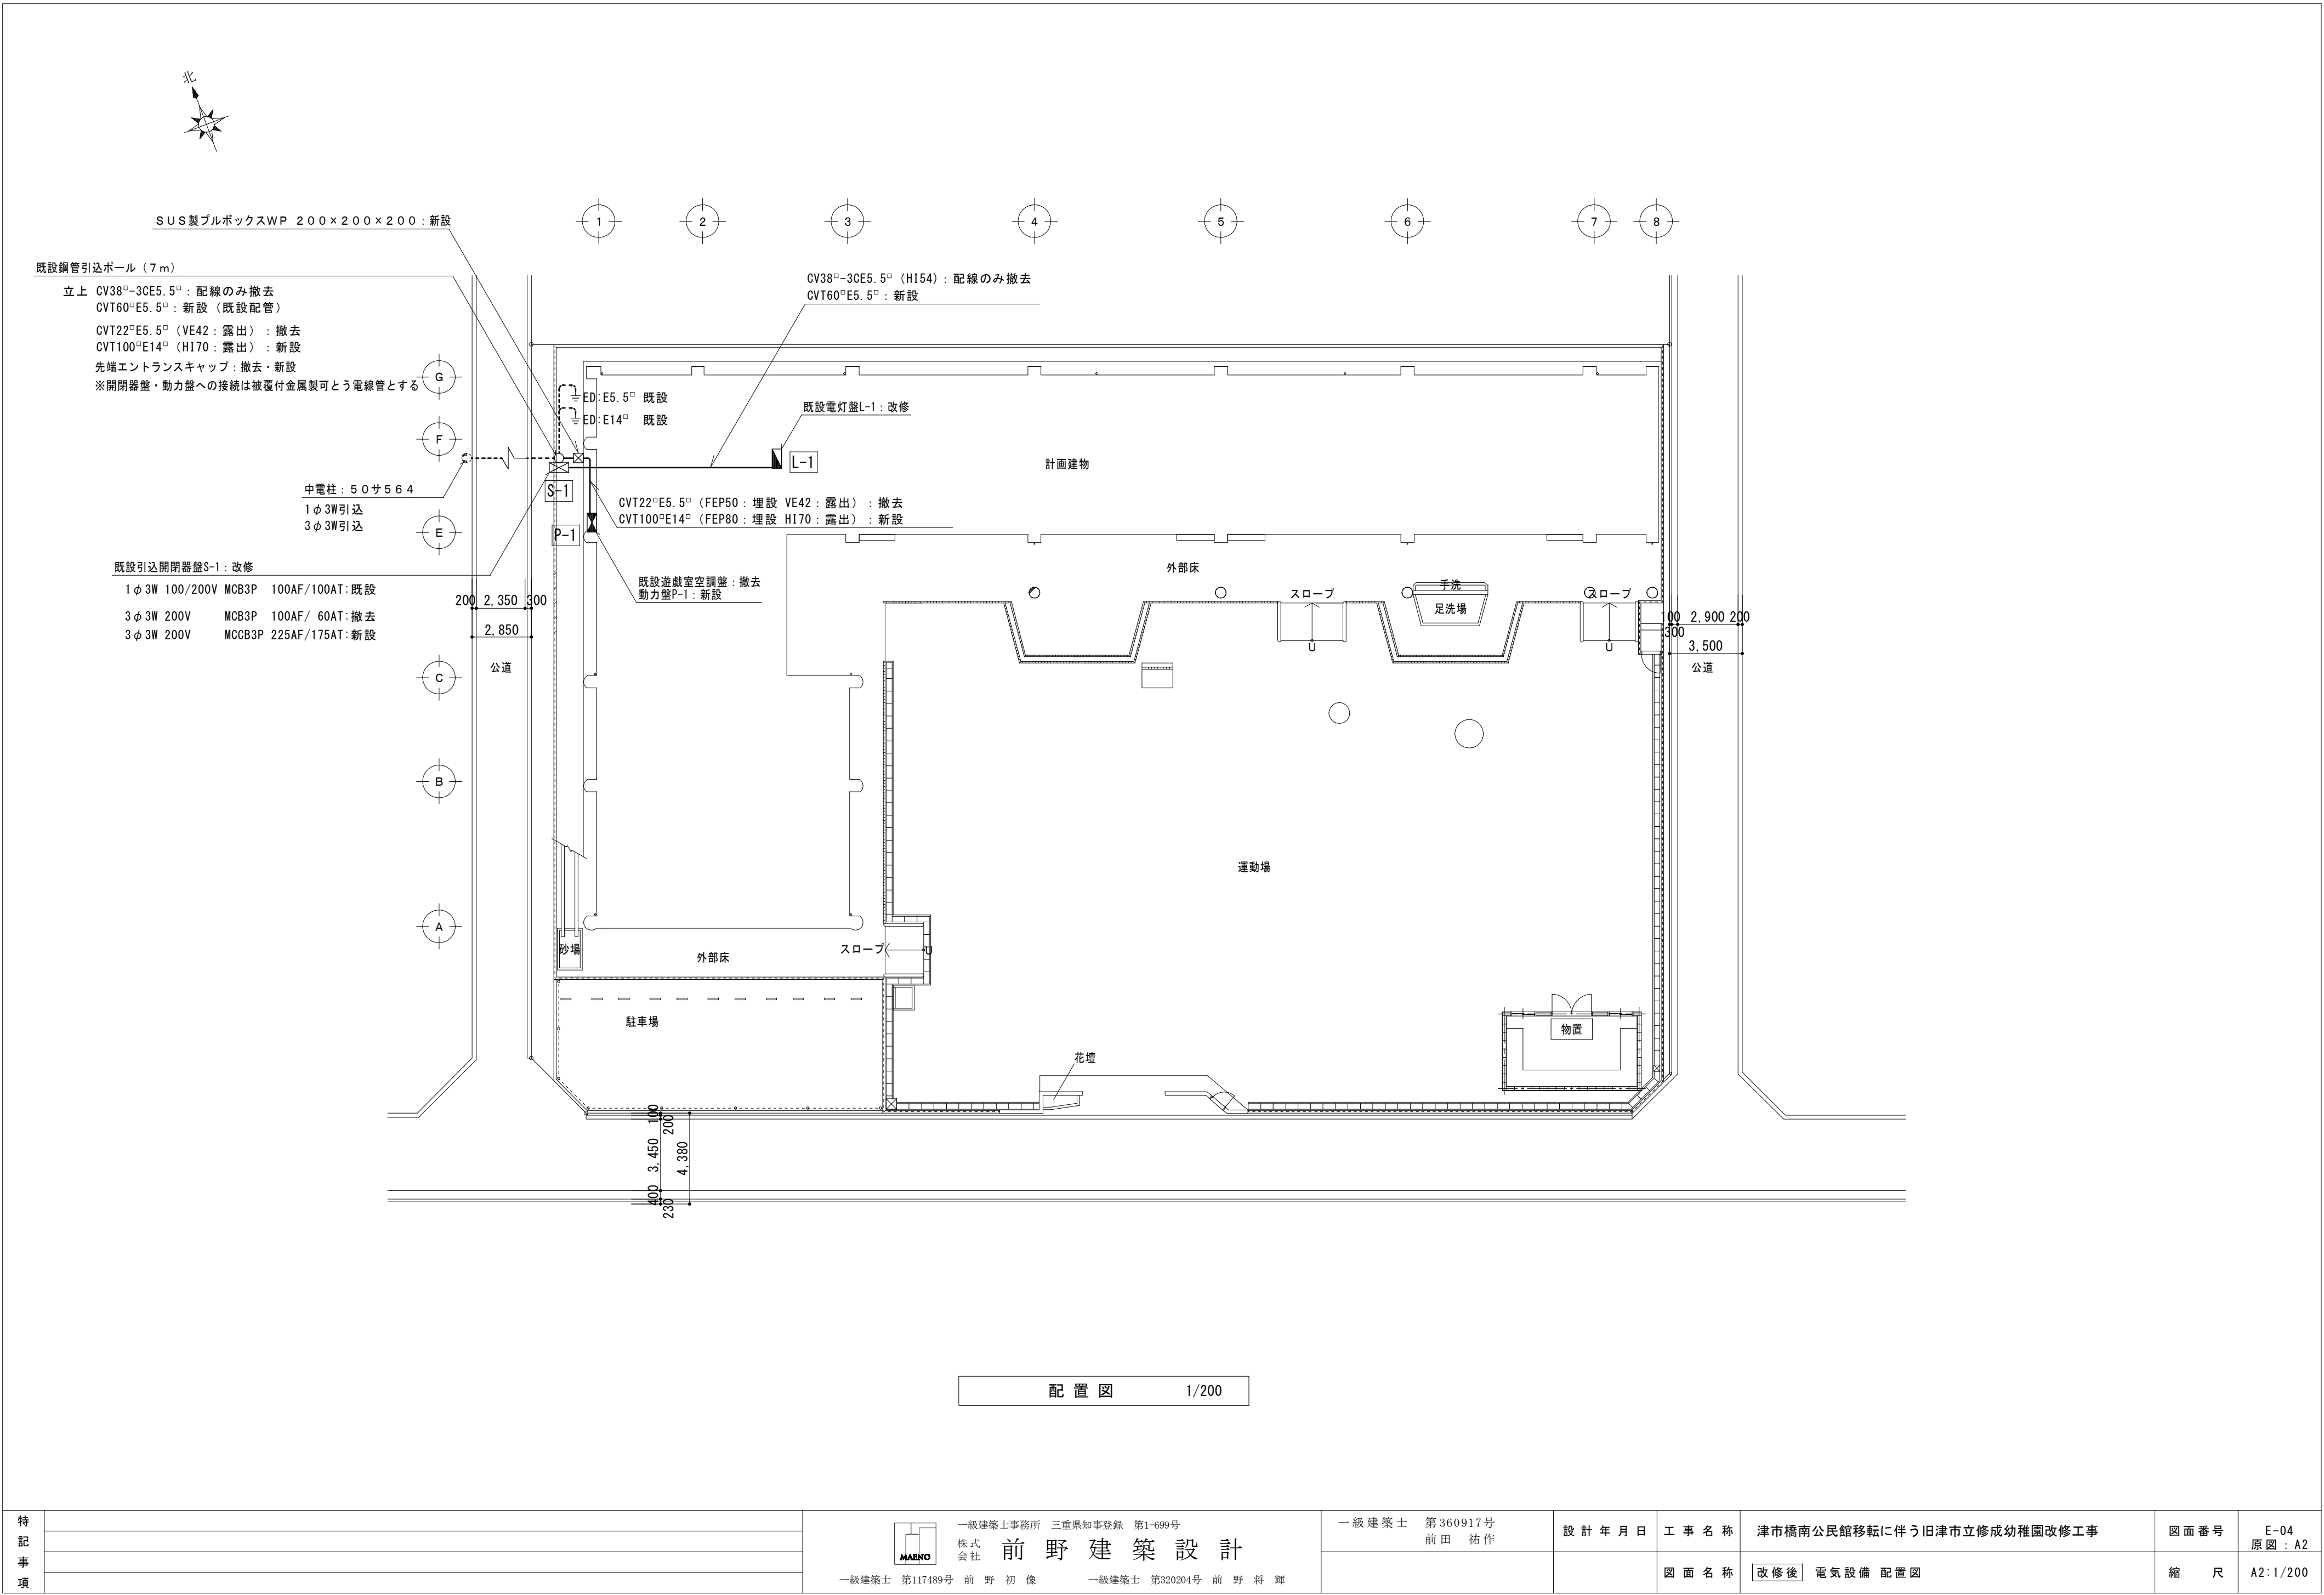


改修前


分電盤 L-1：盤内部、扉撤去

 
 
 
 
 
 




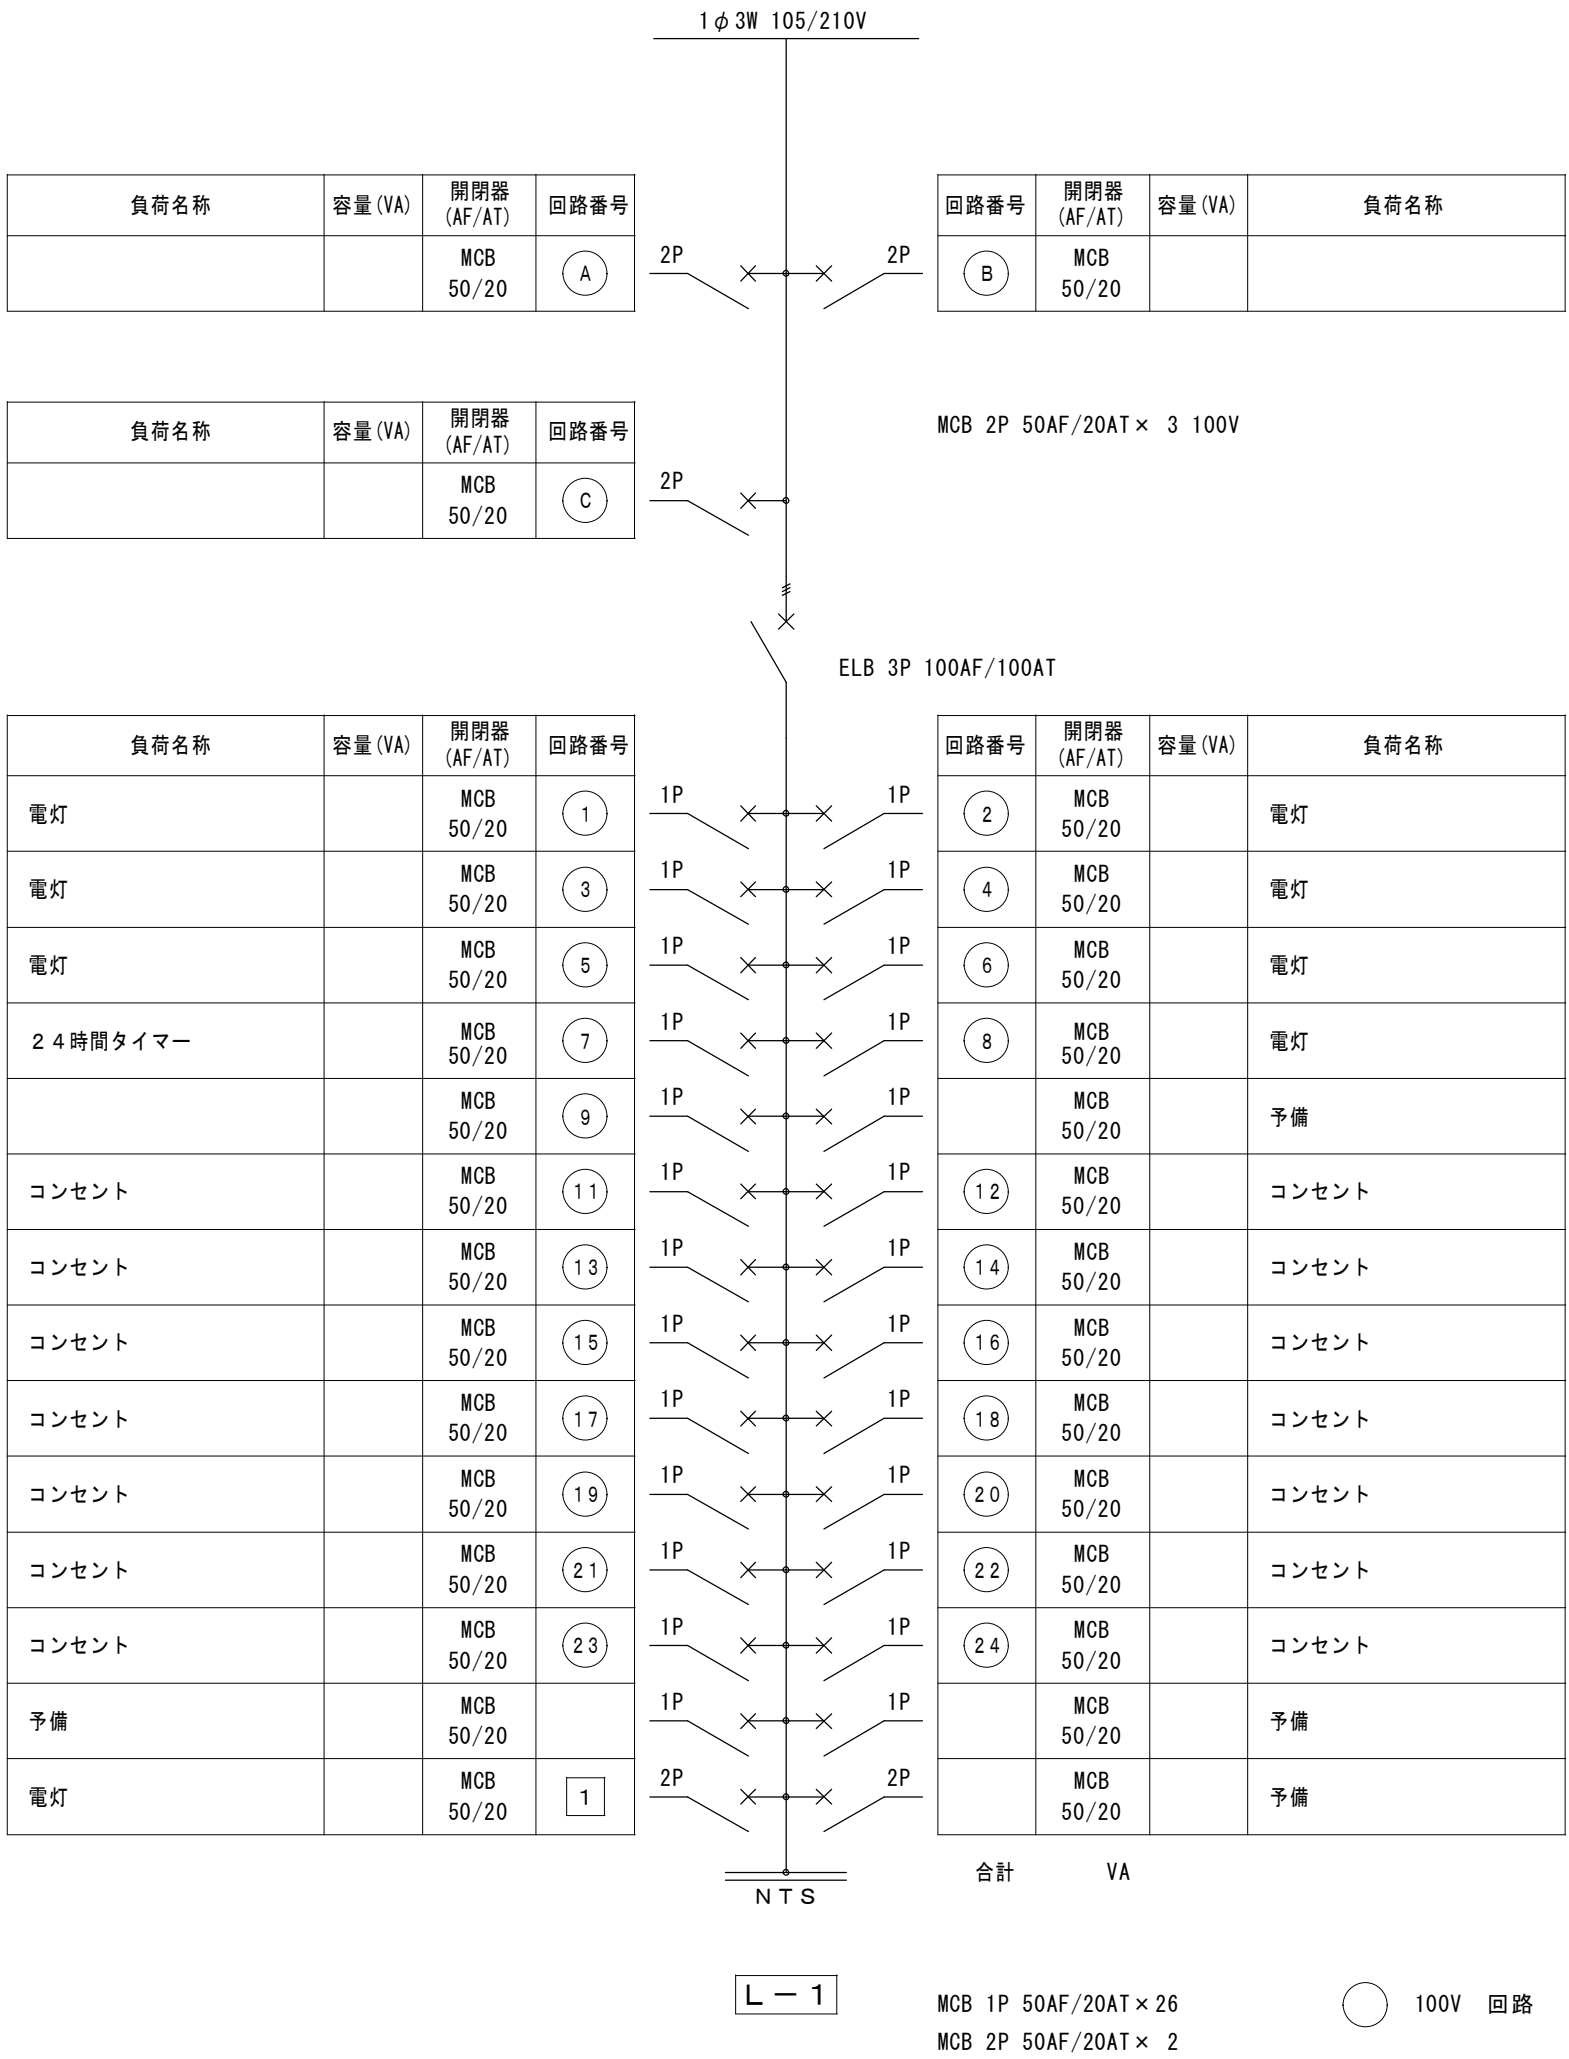










改修後


分電盤 L-1：屋内型（上下部配線ダクト付）

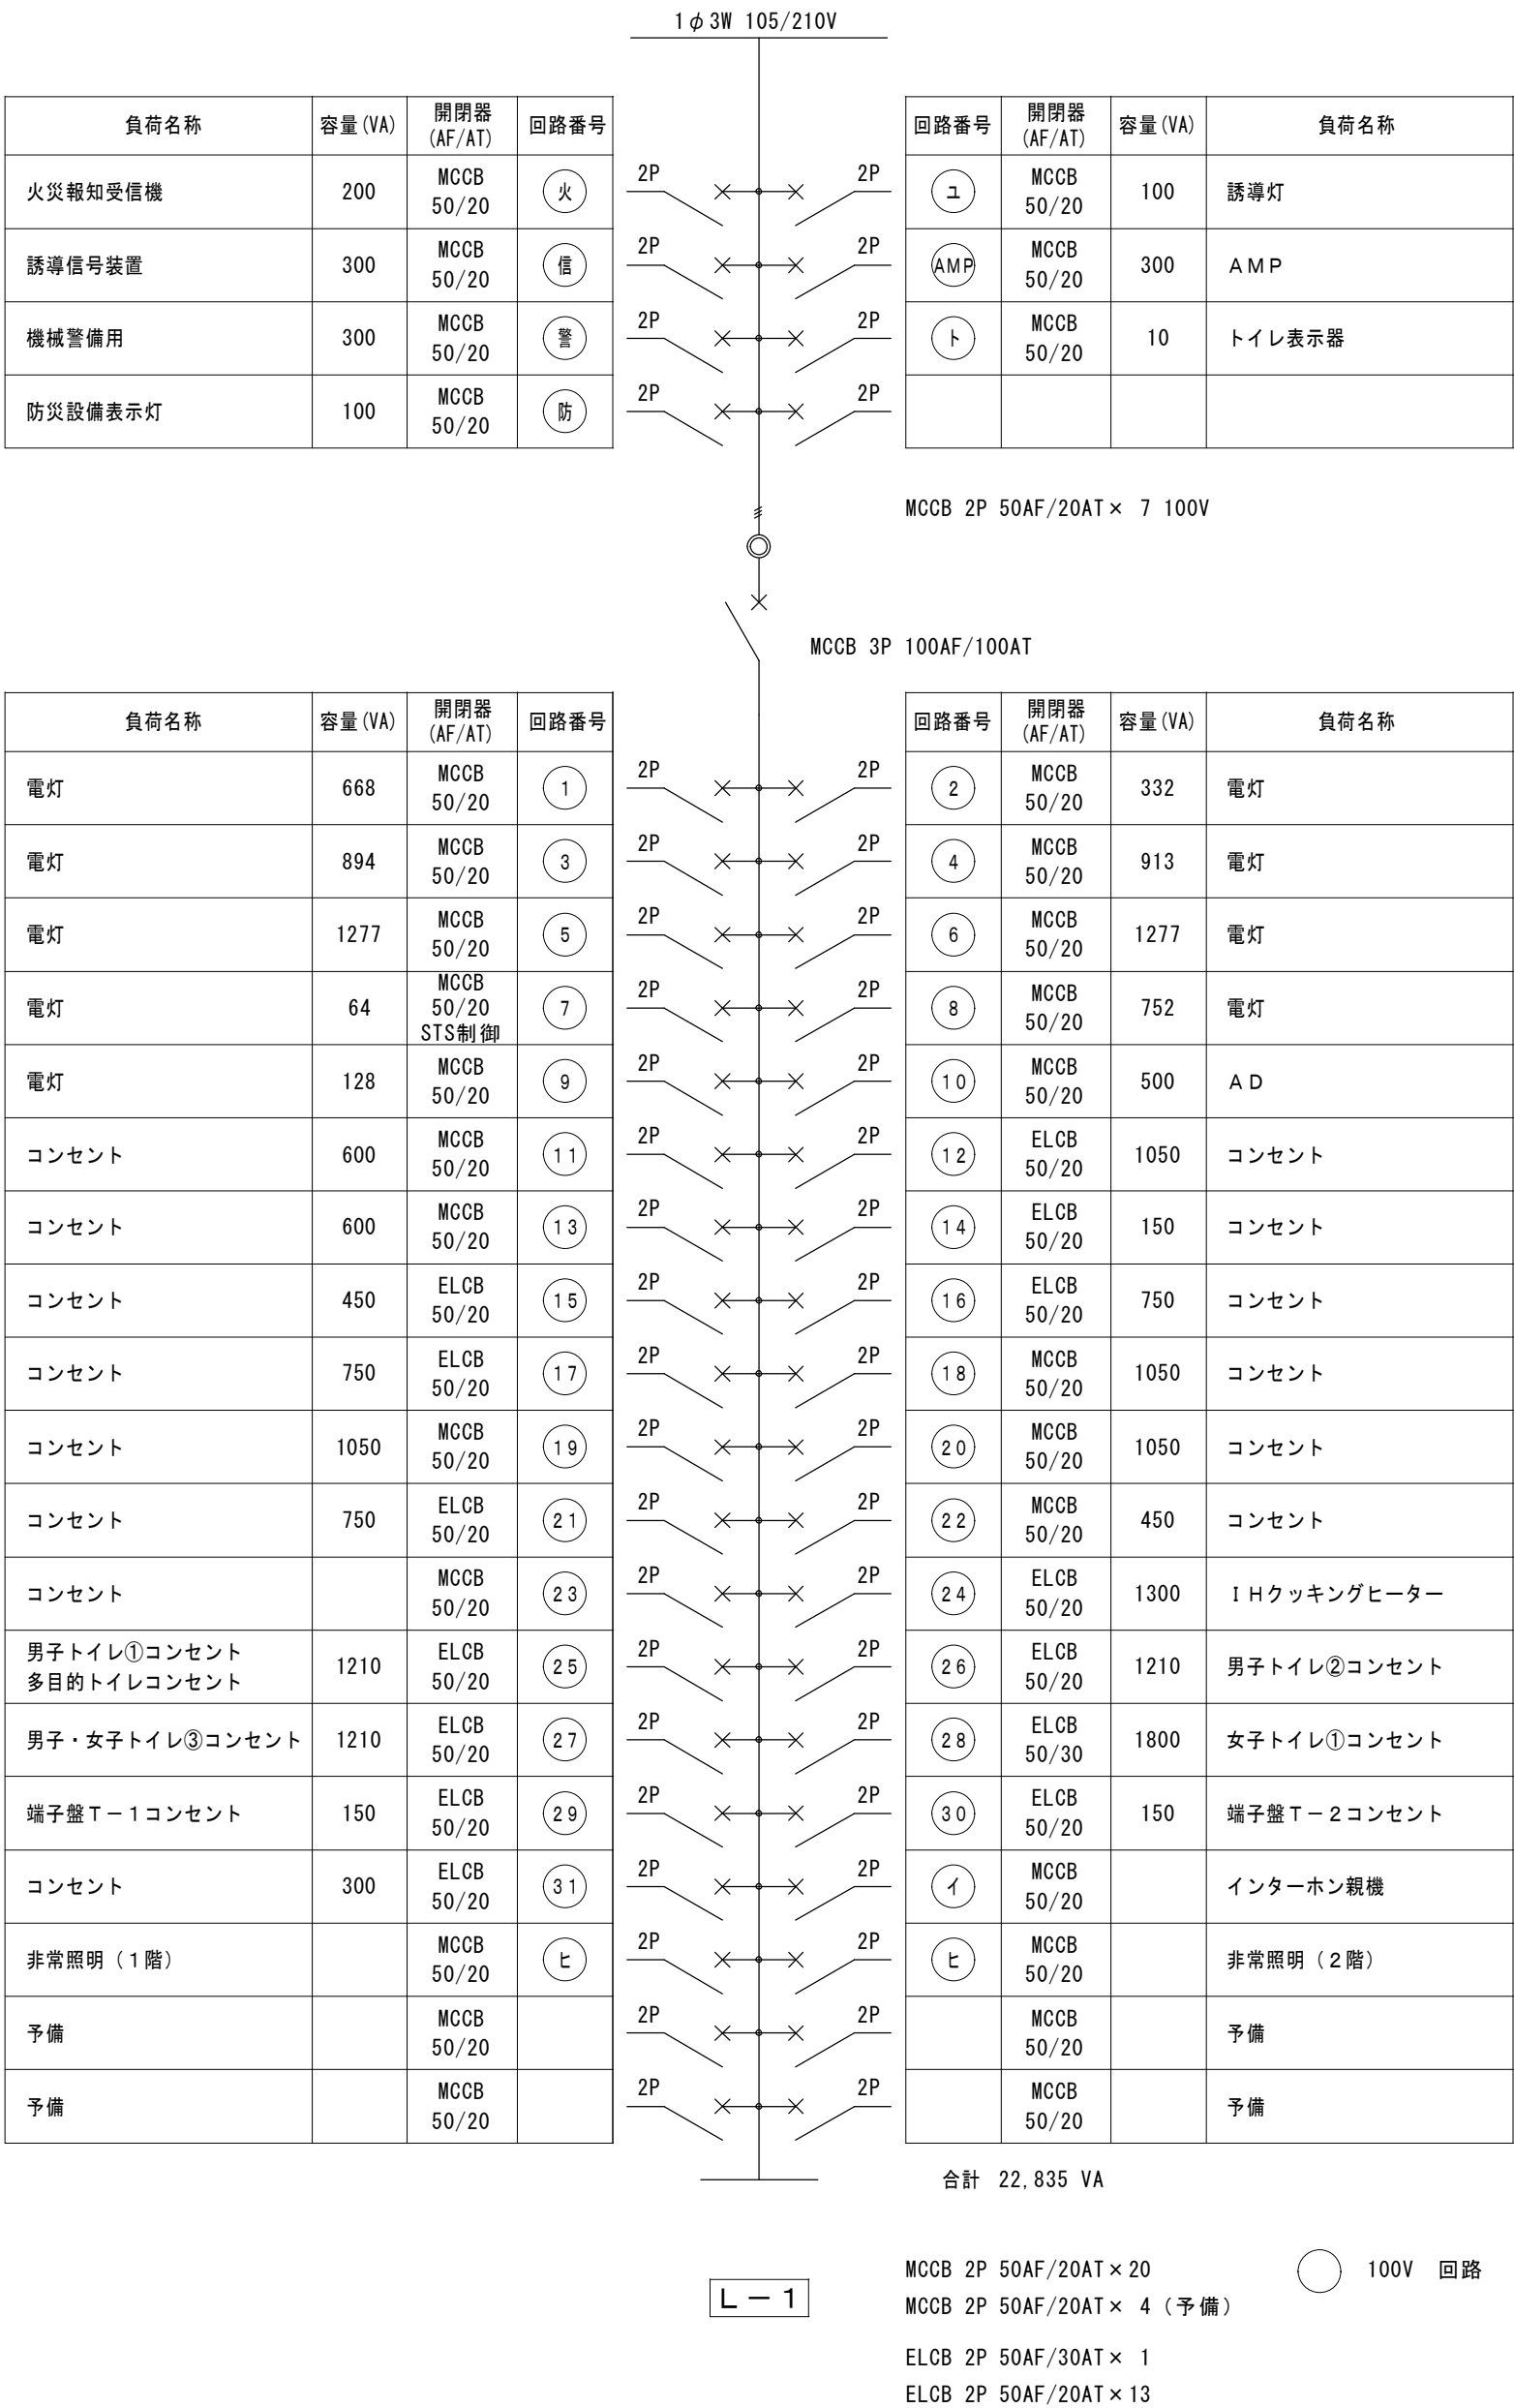

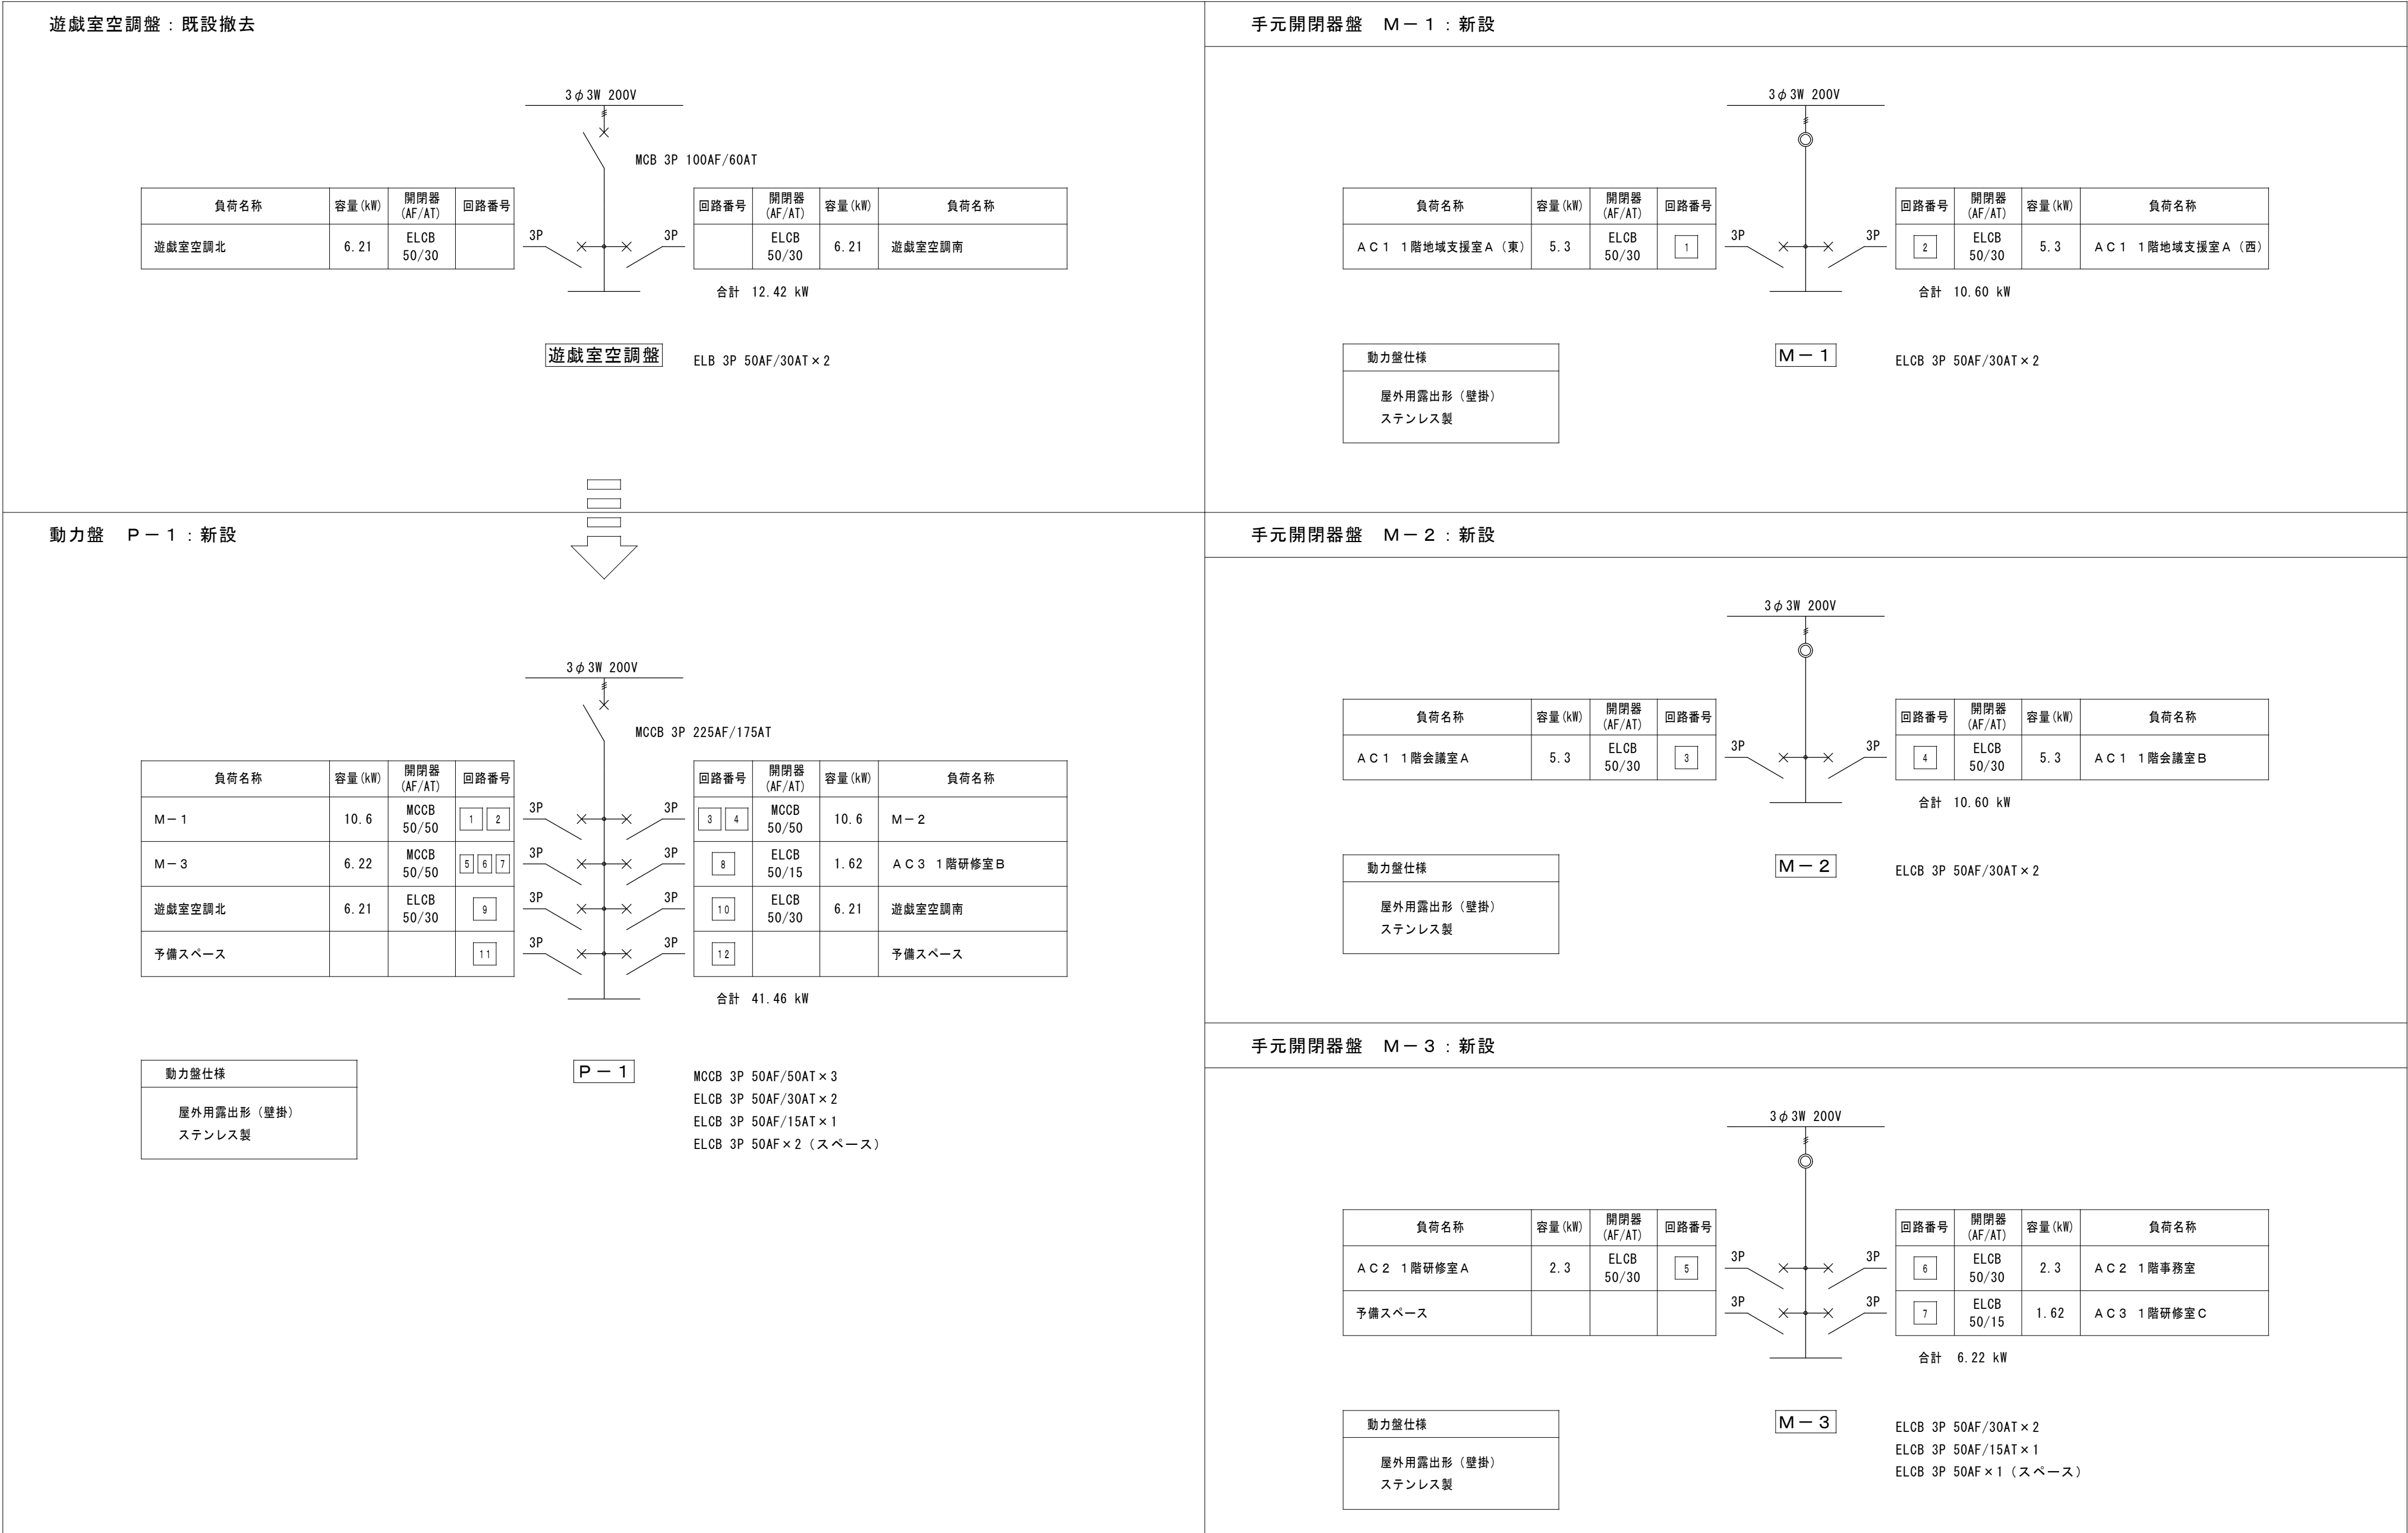

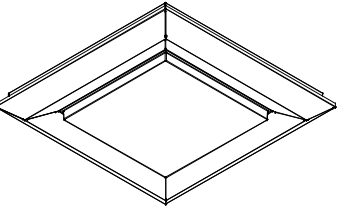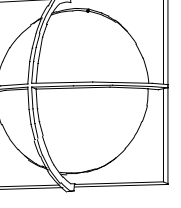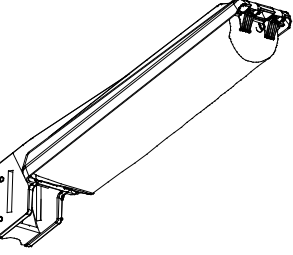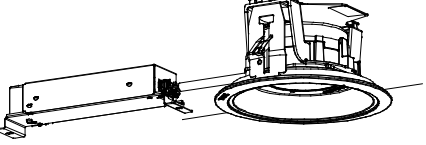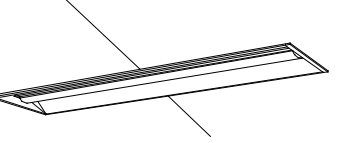A	LEDベースライト 直付型	B	LEDベースライト 直付型	C	LEDベースライト 直付型	D	LEDダウンライト 100形	E	LEDダウンライト 100形
H f 3 2 形高出力型 2 灯器具相当 6 9 0 0 l m		H f 3 2 形高出力型 1 灯器具相当 3 2 0 0 l m		ひとセンサ付 H f 1 6 形高出力型 1 灯器具相当 1 4 5 0 l m		F D L 2 7 形器具相当 1 0 6 5 l m		ひとセンサ付 F D L 2 7 形器具相当 1 0 1 5 l m	
									
L S S 1 0 - 6 8 0 0 L M		参考品番 直付 X L X 4 3 0 D E N T L E 9		参考品番 直付 X L X 2 1 0 A N N J L E 9		L R S 1 - 8 5 0 L M		L D S 2 - L R S 1 - 8 5 0 L M	
F	LEDダウンライト 250形	G	LEDスクエアベースライト 直付・埋込兼用型	H	LEDブラケット 防雨型	I	LEDウォールライト 20形 防湿型・防雨型	J	LED防犯灯
水銀灯 1 0 0 形器具相当 2 4 9 0 l m		F H P 3 2 形 3 灯器具相当 6 5 0 0 l m		蛍光灯 3 0 形器具相当 6 5 8 l m		H f 1 6 形 1 灯器具相当 1 9 3 0 l m		明るさセンサ付 落下防止ワイヤー 蛍光灯 F H T 4 2 形器具相当 1 1 0 0 l m	
									
参考品番 X N D 2 5 6 1 W N L E 9		参考品番 X L X 1 6 0 N E N J L A 9		参考品番 N N Y 2 0 2 5 2 L E 1		L B F 3 M P / R P - 1 3 0 0 L M - 2		参考品番 N N Y 2 0 4 9 8 L E 1	
K	LED軒下用ダウンライト 200形	L	LEDベースライト 埋込型	M	LEDベースライト 埋込型				
F H T 4 2 形器具相当 1 8 7 5 l m		H f 3 2 形高出力型 2 灯器具相当 6 9 0 0 l m		H f 3 2 形高出力型 1 灯器具相当 3 2 0 0 l m					
									
L R S 1 R P - 1 7 0 0 L M		参考品番 埋込 X L X 4 6 0 V E N T L E 9		参考品番 埋込 X L X 4 3 0 R E N T L E 9					

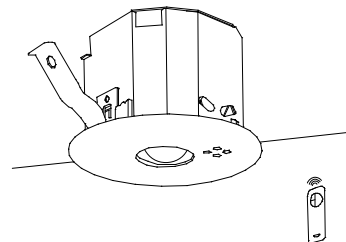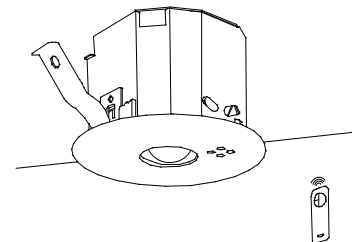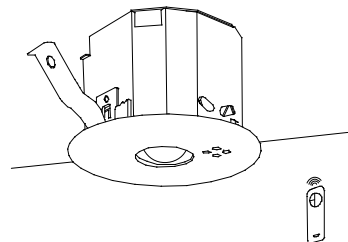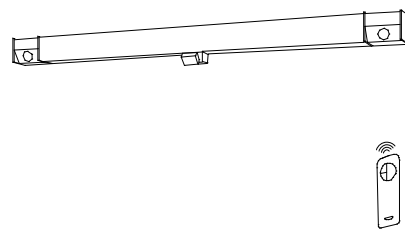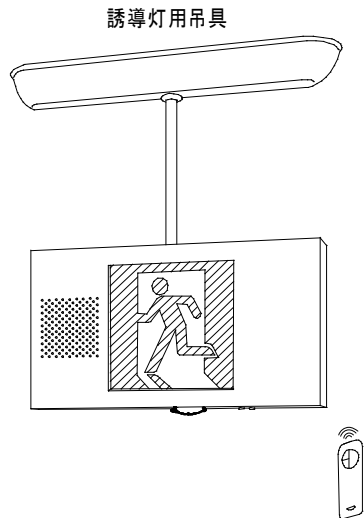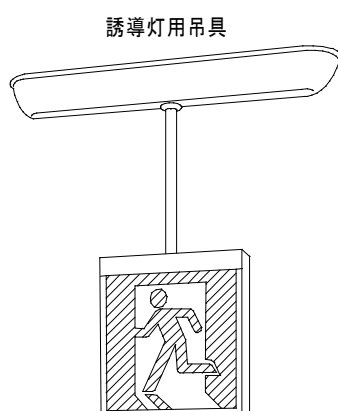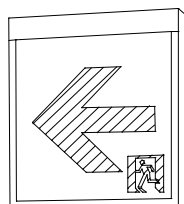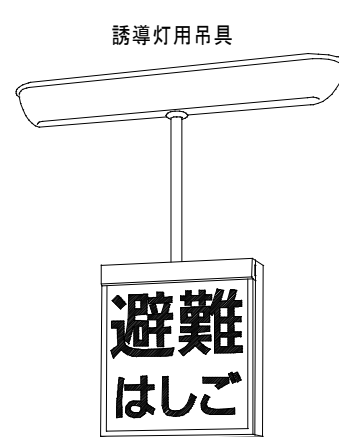イ 1	L E D 低天井用（～3 m）	イ 2	L E D 低天井・小空間用（～3 m）	イ 3	L E D 中天井用（～6 m）	イ 4	階段通路誘導灯																																																																																																																																																									
電池内蔵  非常灯評定番号：L A L E－0 0 4 昭 4 5 建 告 1 8 3 0 号 に 適 合 保守率：0. 9 2 K O 1 4 3 7 8 0 <table><tr><td>器具取付高さ</td><td></td><td>2. 1m</td><td>2. 4m</td><td>2. 6m</td><td>3. 0m</td><td>4. 0m</td></tr><tr><td>単体配置</td><td>A 1</td><td>4. 2</td><td>4. 6</td><td>4. 7</td><td>4. 9</td><td>3. 3</td></tr><tr><td>直線配置</td><td>A 2</td><td>9. 3</td><td>10. 2</td><td>10. 8</td><td>11. 9</td><td>12. 9</td></tr><tr><td>四角配置</td><td>A 4</td><td>7. 4</td><td>8. 2</td><td>8. 7</td><td>9. 6</td><td>11. 7</td></tr></table> K 1－L R S 1 1－2		器具取付高さ		2. 1m	2. 4m	2. 6m	3. 0m	4. 0m	単体配置	A 1	4. 2	4. 6	4. 7	4. 9	3. 3	直線配置	A 2	9. 3	10. 2	10. 8	11. 9	12. 9	四角配置	A 4	7. 4	8. 2	8. 7	9. 6	11. 7	電池内蔵  非常灯評定番号：L A L E－0 0 4 昭 4 5 建 告 1 8 3 0 号 に 適 合 保守率：0. 9 2 K O 1 4 3 7 7 9 <table><tr><td>器具取付高さ</td><td></td><td>2. 1m</td><td>2. 4m</td><td>2. 6m</td><td>3. 0m</td></tr><tr><td>単体配置</td><td>A 1</td><td>3. 8</td><td>4. 0</td><td>4. 0</td><td>2. 8</td></tr><tr><td>直線配置</td><td>A 2</td><td>8. 5</td><td>9. 4</td><td>9. 9</td><td>10. 1</td></tr><tr><td>四角配置</td><td>A 4</td><td>6. 9</td><td>7. 6</td><td>8. 1</td><td>8. 9</td></tr></table> K 1－L R S 1 1－1		器具取付高さ		2. 1m	2. 4m	2. 6m	3. 0m	単体配置	A 1	3. 8	4. 0	4. 0	2. 8	直線配置	A 2	8. 5	9. 4	9. 9	10. 1	四角配置	A 4	6. 9	7. 6	8. 1	8. 9	電池内蔵  非常灯評定番号：L A L E－0 0 6 昭 4 5 建 告 1 8 3 0 号 に 適 合 保守率：0. 9 2 K O 1 4 3 7 7 5 <table><tr><td>器具取付高さ</td><td></td><td>2. 1m</td><td>2. 4m</td><td>2. 6m</td><td>3. 0m</td><td>4. 0m</td><td>5. 0m</td><td>6. 0m</td></tr><tr><td>単体配置</td><td>A 1</td><td>5. 4</td><td>5. 9</td><td>6. 3</td><td>6. 9</td><td>7. 9</td><td>8. 7</td><td>6. 4</td></tr><tr><td>直線配置</td><td>A 2</td><td>11. 3</td><td>12. 7</td><td>13. 5</td><td>15. 2</td><td>18. 6</td><td>21. 0</td><td>22. 8</td></tr><tr><td>四角配置</td><td>A 4</td><td>8. 5</td><td>9. 6</td><td>10. 2</td><td>11. 6</td><td>14. 6</td><td>17. 2</td><td>19. 4</td></tr></table> K 1－L R S 1 1－3		器具取付高さ		2. 1m	2. 4m	2. 6m	3. 0m	4. 0m	5. 0m	6. 0m	単体配置	A 1	5. 4	5. 9	6. 3	6. 9	7. 9	8. 7	6. 4	直線配置	A 2	11. 3	12. 7	13. 5	15. 2	18. 6	21. 0	22. 8	四角配置	A 4	8. 5	9. 6	10. 2	11. 6	14. 6	17. 2	19. 4	電池内蔵  非常灯評定番号：L A L E－0 1 5 保守率：0. 9 2 K O 1 4 3 7 2 2 <table><tr><td rowspan="5">階 段 配 置</td><td colspan="2">器具取付高さ</td><td>1. 0m</td><td>1. 5m</td><td>2. 0m</td><td>2. 5m</td><td>3. 0m</td><td>4. 0m</td><td>5. 0m</td></tr><tr><td>21x</td><td>X +</td><td>6. 2</td><td>7. 3</td><td>8. 2</td><td>8. 7</td><td>9. 0</td><td>9. 3</td><td>9. 4</td></tr><tr><td>11x</td><td>x</td><td>7. 7</td><td>9. 1</td><td>10. 1</td><td>11. 1</td><td>11. 8</td><td>12. 7</td><td>13. 0</td></tr><tr><td>21x</td><td>X +</td><td>6. 0</td><td>7. 2</td><td>8. 0</td><td>8. 6</td><td>8. 9</td><td>9. 1</td><td>9. 4</td></tr><tr><td>11x</td><td>x</td><td>7. 6</td><td>9. 0</td><td>10. 1</td><td>11. 0</td><td>11. 8</td><td>12. 6</td><td>12. 9</td></tr><tr><td rowspan="2">Y≧2. 0m</td><td>21x</td><td>X +</td><td>0. 0</td><td>0. 0</td><td>7. 9</td><td>8. 4</td><td>8. 7</td><td>9. 0</td><td>9. 2</td></tr><tr><td>11x</td><td>x</td><td>0. 0</td><td>0. 0</td><td>9. 9</td><td>10. 9</td><td>11. 6</td><td>12. 5</td><td>12. 8</td></tr></table> L D S 1－K 1－L B F 1 1		階 段 配 置	器具取付高さ		1. 0m	1. 5m	2. 0m	2. 5m	3. 0m	4. 0m	5. 0m	21x	X +	6. 2	7. 3	8. 2	8. 7	9. 0	9. 3	9. 4	11x	x	7. 7	9. 1	10. 1	11. 1	11. 8	12. 7	13. 0	21x	X +	6. 0	7. 2	8. 0	8. 6	8. 9	9. 1	9. 4	11x	x	7. 6	9. 0	10. 1	11. 0	11. 8	12. 6	12. 9	Y≧2. 0m	21x	X +	0. 0	0. 0	7. 9	8. 4	8. 7	9. 0	9. 2	11x	x	0. 0	0. 0	9. 9	10. 9	11. 6	12. 5	12. 8
器具取付高さ		2. 1m	2. 4m	2. 6m	3. 0m	4. 0m																																																																																																																																																										
単体配置	A 1	4. 2	4. 6	4. 7	4. 9	3. 3																																																																																																																																																										
直線配置	A 2	9. 3	10. 2	10. 8	11. 9	12. 9																																																																																																																																																										
四角配置	A 4	7. 4	8. 2	8. 7	9. 6	11. 7																																																																																																																																																										
器具取付高さ		2. 1m	2. 4m	2. 6m	3. 0m																																																																																																																																																											
単体配置	A 1	3. 8	4. 0	4. 0	2. 8																																																																																																																																																											
直線配置	A 2	8. 5	9. 4	9. 9	10. 1																																																																																																																																																											
四角配置	A 4	6. 9	7. 6	8. 1	8. 9																																																																																																																																																											
器具取付高さ		2. 1m	2. 4m	2. 6m	3. 0m	4. 0m	5. 0m	6. 0m																																																																																																																																																								
単体配置	A 1	5. 4	5. 9	6. 3	6. 9	7. 9	8. 7	6. 4																																																																																																																																																								
直線配置	A 2	11. 3	12. 7	13. 5	15. 2	18. 6	21. 0	22. 8																																																																																																																																																								
四角配置	A 4	8. 5	9. 6	10. 2	11. 6	14. 6	17. 2	19. 4																																																																																																																																																								
階 段 配 置	器具取付高さ		1. 0m	1. 5m	2. 0m	2. 5m	3. 0m	4. 0m	5. 0m																																																																																																																																																							
	21x	X +	6. 2	7. 3	8. 2	8. 7	9. 0	9. 3	9. 4																																																																																																																																																							
	11x	x	7. 7	9. 1	10. 1	11. 1	11. 8	12. 7	13. 0																																																																																																																																																							
	21x	X +	6. 0	7. 2	8. 0	8. 6	8. 9	9. 1	9. 4																																																																																																																																																							
	11x	x	7. 6	9. 0	10. 1	11. 0	11. 8	12. 6	12. 9																																																																																																																																																							
Y≧2. 0m	21x	X +	0. 0	0. 0	7. 9	8. 4	8. 7	9. 0	9. 2																																																																																																																																																							
	11x	x	0. 0	0. 0	9. 9	10. 9	11. 6	12. 5	12. 8																																																																																																																																																							
ロ 1	L E D B 級・B L 形 誘導音付点滅型避難口誘導灯片面型	ロ 2	L E D B 級・B L 形 避難口誘導灯片面型	ハ	L E D B 級・B L 形 通路誘導灯片面型	ニ	L E D 防災設備標示灯片面型																																																																																																																																																									
誘導音付点滅形 電池内蔵  誘導灯用吊具付 S H 1－F S F 2 0 A F－B L		電池内蔵  誘導灯用吊具付 S H 1－F S F 2 0－B L		電池内蔵  リニューアルプレート付 S T 1－F B F 2 0－B L		電池内蔵  参考品番 F A 2 0 3 8 0 J L E 1																																																																																																																																																										
	誘導灯信号装置																																																																																																																																																															
 参考品番 F F 9 0 0 2 4 K																																																																																																																																																																

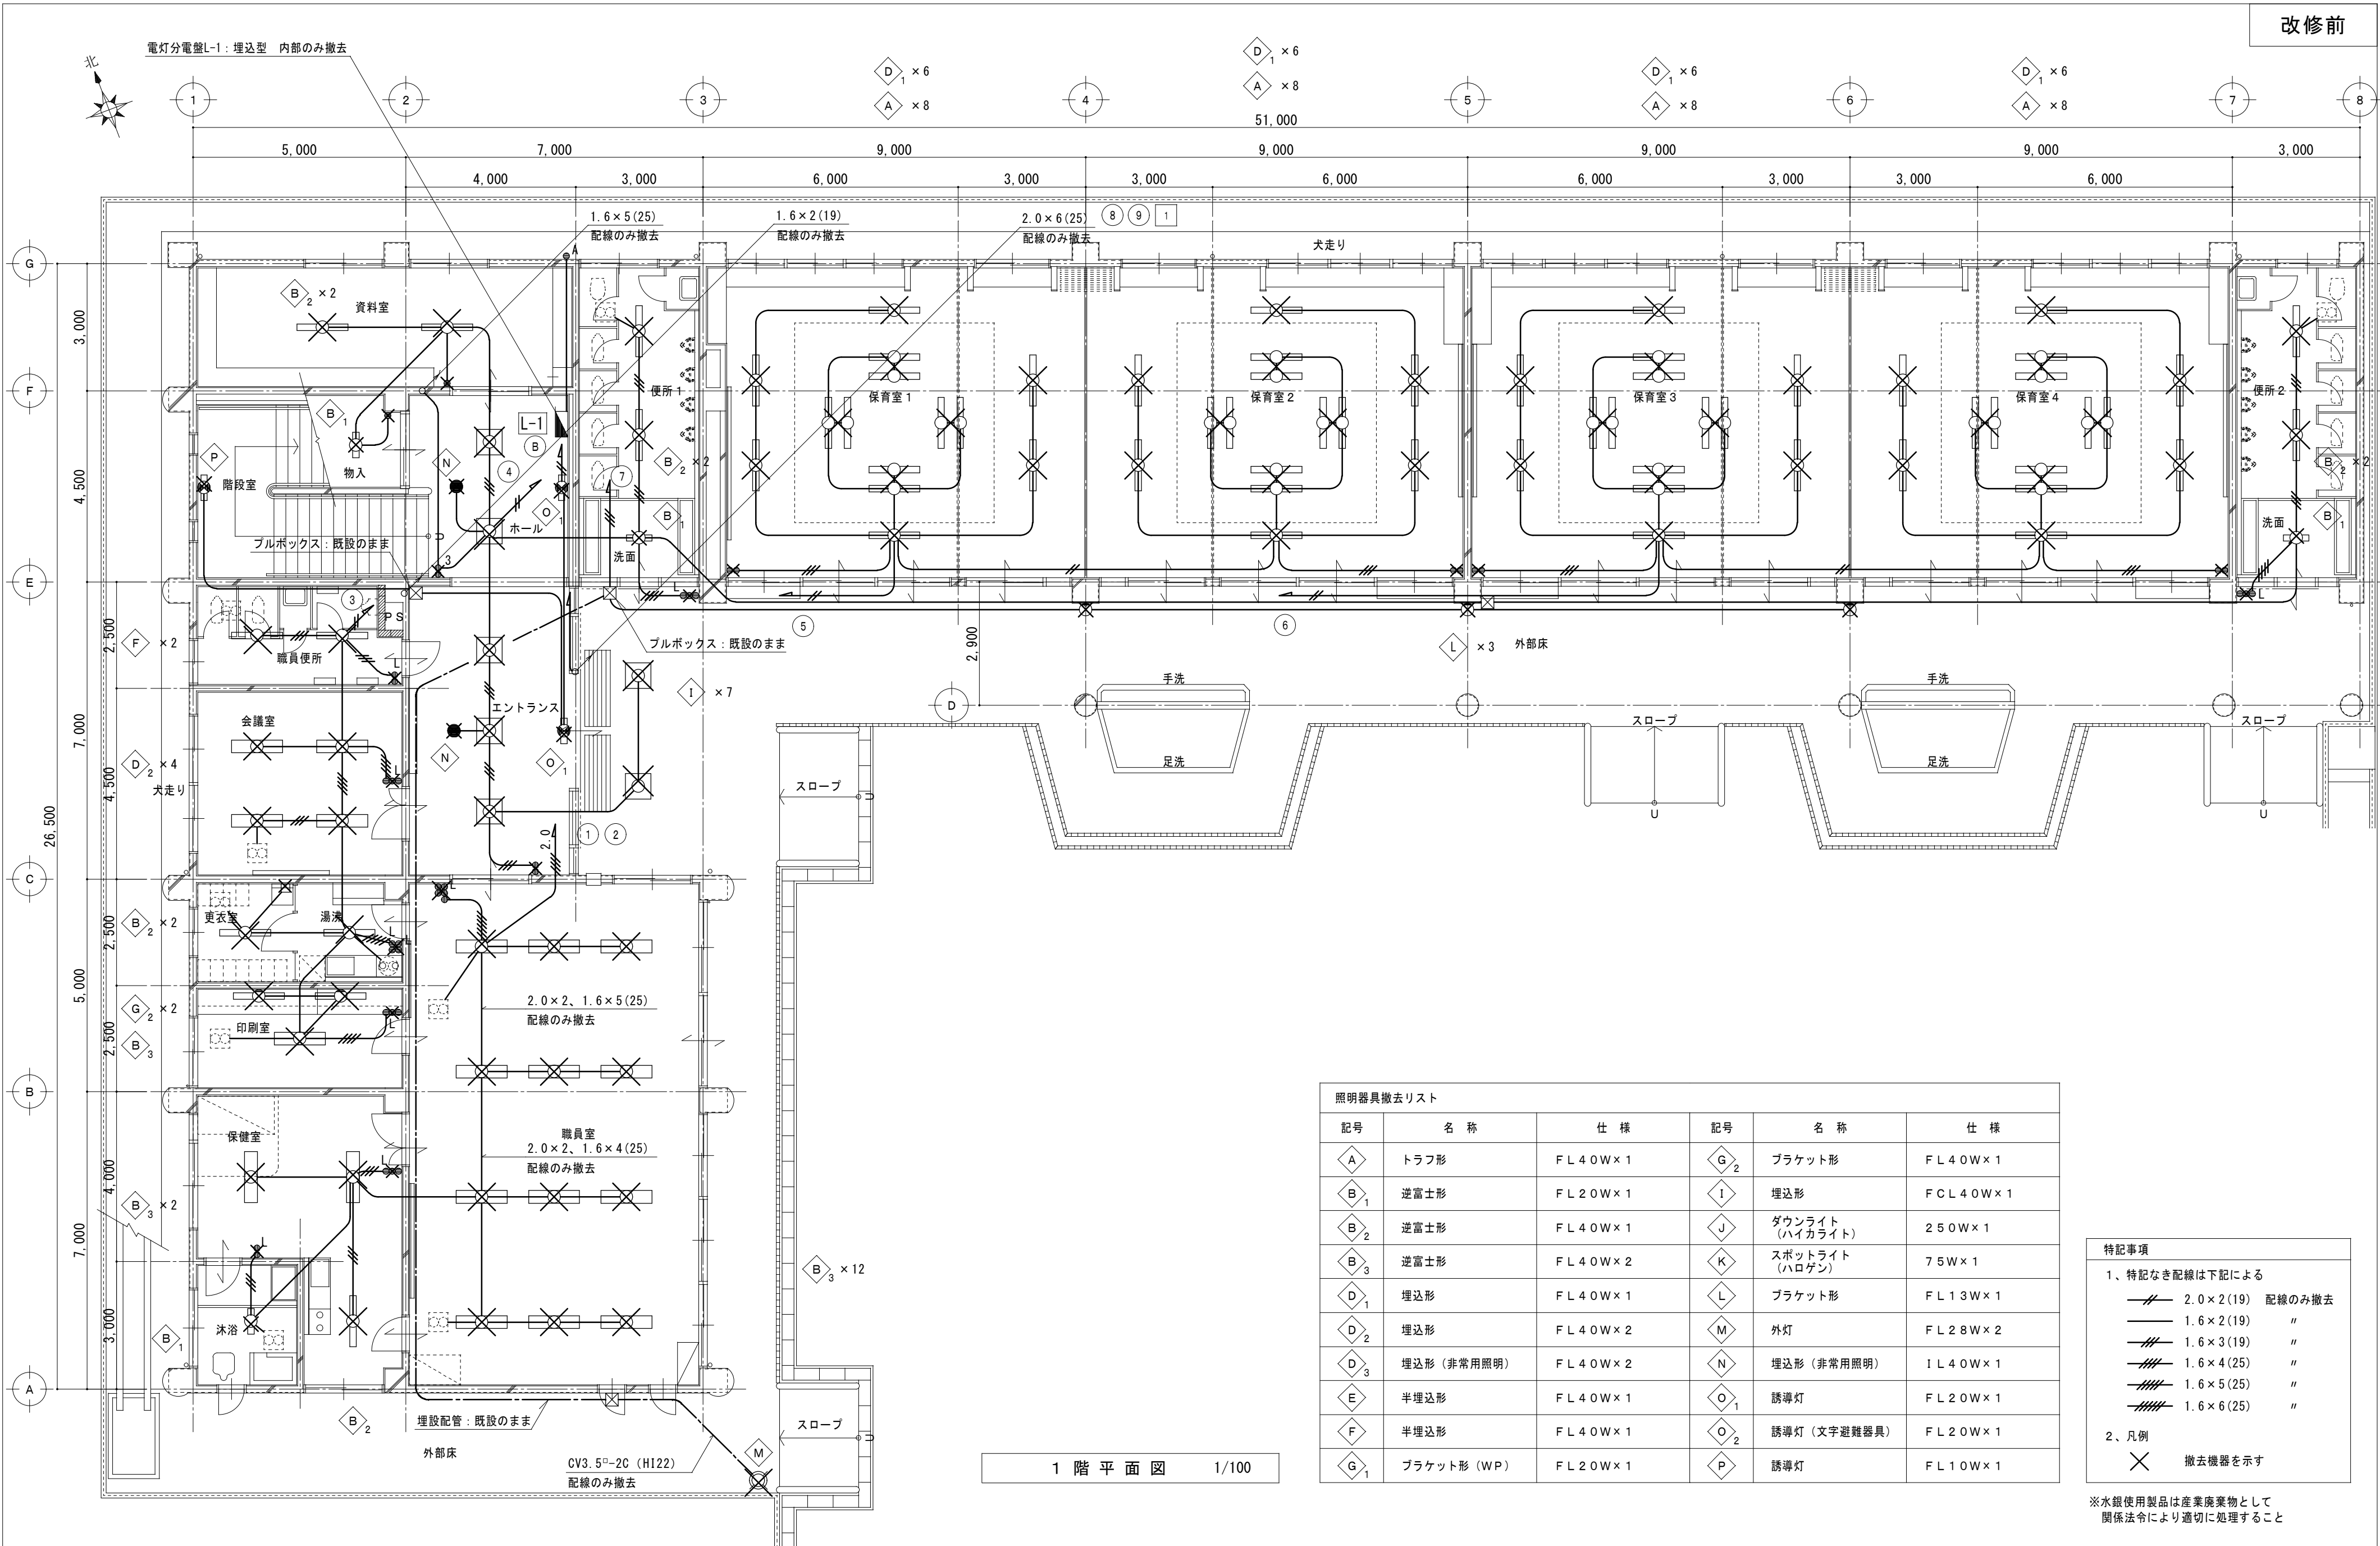

1 階 平 面 図 1/100

照明器具撤去リスト					
記号	名 称	仕 様	記号	名 称	仕 様
A	トラフ形	F L 4 0 W × 1	G ₂	ブラケット形	F L 4 0 W × 1
B ₁	逆富士形	F L 2 0 W × 1	I	埋込形	F C L 4 0 W × 1
B ₂	逆富士形	F L 4 0 W × 1	J	ダウンライト (ハイカライト)	2 5 0 W × 1
B ₃	逆富士形	F L 4 0 W × 2	K	スポットライト (ハロゲン)	7 5 W × 1
D ₁	埋込形	F L 4 0 W × 1	L	ブラケット形	F L 1 3 W × 1
D ₂	埋込形	F L 4 0 W × 2	M	外灯	F L 2 8 W × 2
D ₃	埋込形 (非常用照明)	F L 4 0 W × 2	N	埋込形 (非常用照明)	I L 4 0 W × 1
E	半埋込形	F L 4 0 W × 1	O ₁	誘導灯	F L 2 0 W × 1
F	半埋込形	F L 4 0 W × 1	O ₂	誘導灯 (文字避難器具)	F L 2 0 W × 1
G ₁	ブラケット形 (WP)	F L 2 0 W × 1	P	誘導灯	F L 1 0 W × 1

特記事項

1、特記なき配線は下記による

2.0×2(19) 配線のみ撤去

1.6×2(19) "

1.6×3(19) "

1.6×4(25) "


1.6×5(25) "

1.6×6(25) "

2、凡例

撤去機器を示す

※水銀使用製品は産業廃棄物として
関係法令により適切に処理すること

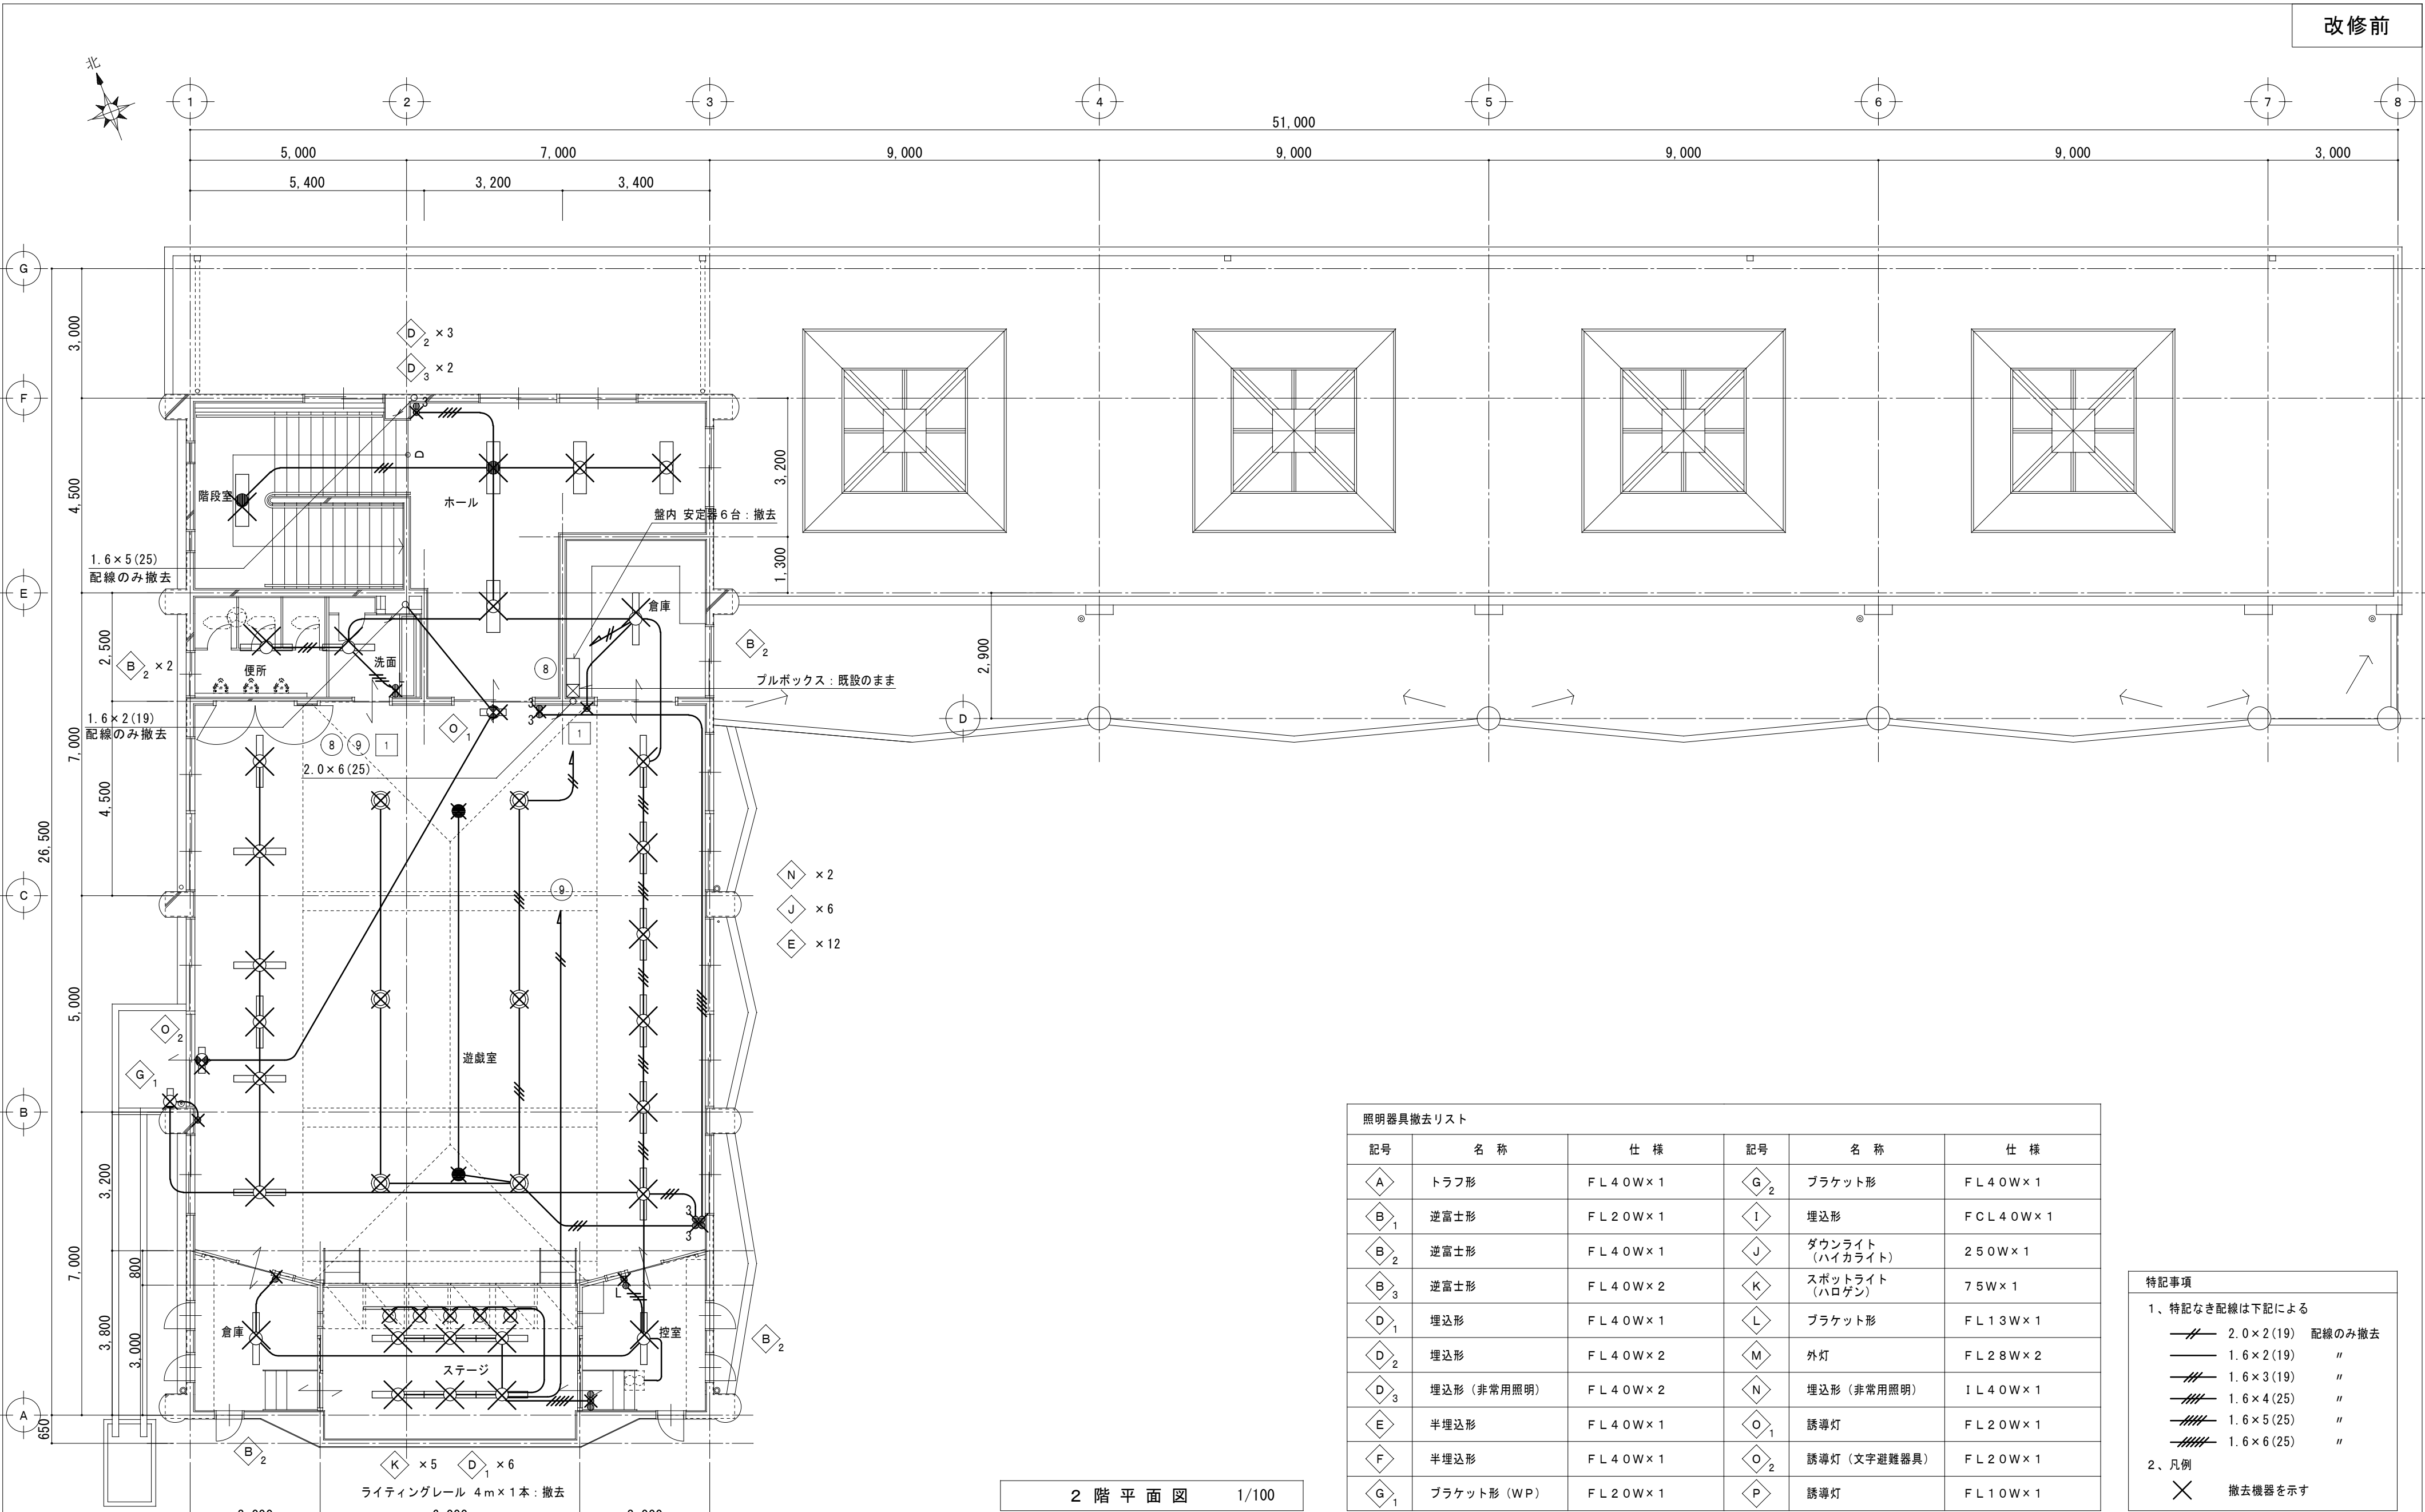

2 階 平 面 図 1/100

照明器具撤去リスト					
記号	名 称	仕 様	記号	名 称	仕 様
◇A	トラフ形	FL40W×1	◇G ₂	ブラケット形	FL40W×1
◇B ₁	逆富士形	FL20W×1	◇I	埋込形	FCL40W×1
◇B ₂	逆富士形	FL40W×1	◇J	ダウンライト (ハイクライト)	250W×1
◇B ₃	逆富士形	FL40W×2	◇K	スポットライト (ハロゲン)	75W×1
◇D ₁	埋込形	FL40W×1	◇L	ブラケット形	FL13W×1
◇D ₂	埋込形	FL40W×2	◇M	外灯	FL28W×2
◇D ₃	埋込形 (非常用照明)	FL40W×2	◇N	埋込形 (非常用照明)	IL40W×1
◇E	半埋込形	FL40W×1	◇O ₁	誘導灯	FL20W×1
◇F	半埋込形	FL40W×1	◇O ₂	誘導灯 (文字避難器具)	FL20W×1
◇G ₁	ブラケット形 (WP)	FL20W×1	◇P	誘導灯	FL10W×1

特記事項

1、特記なき配線は下記による


2.0×2(19) 配線のみ撤去


1.6×2(19) "

2、凡例


撤去機器を示す

※水銀使用製品は産業廃棄物として
関係法令により適切に処理すること。

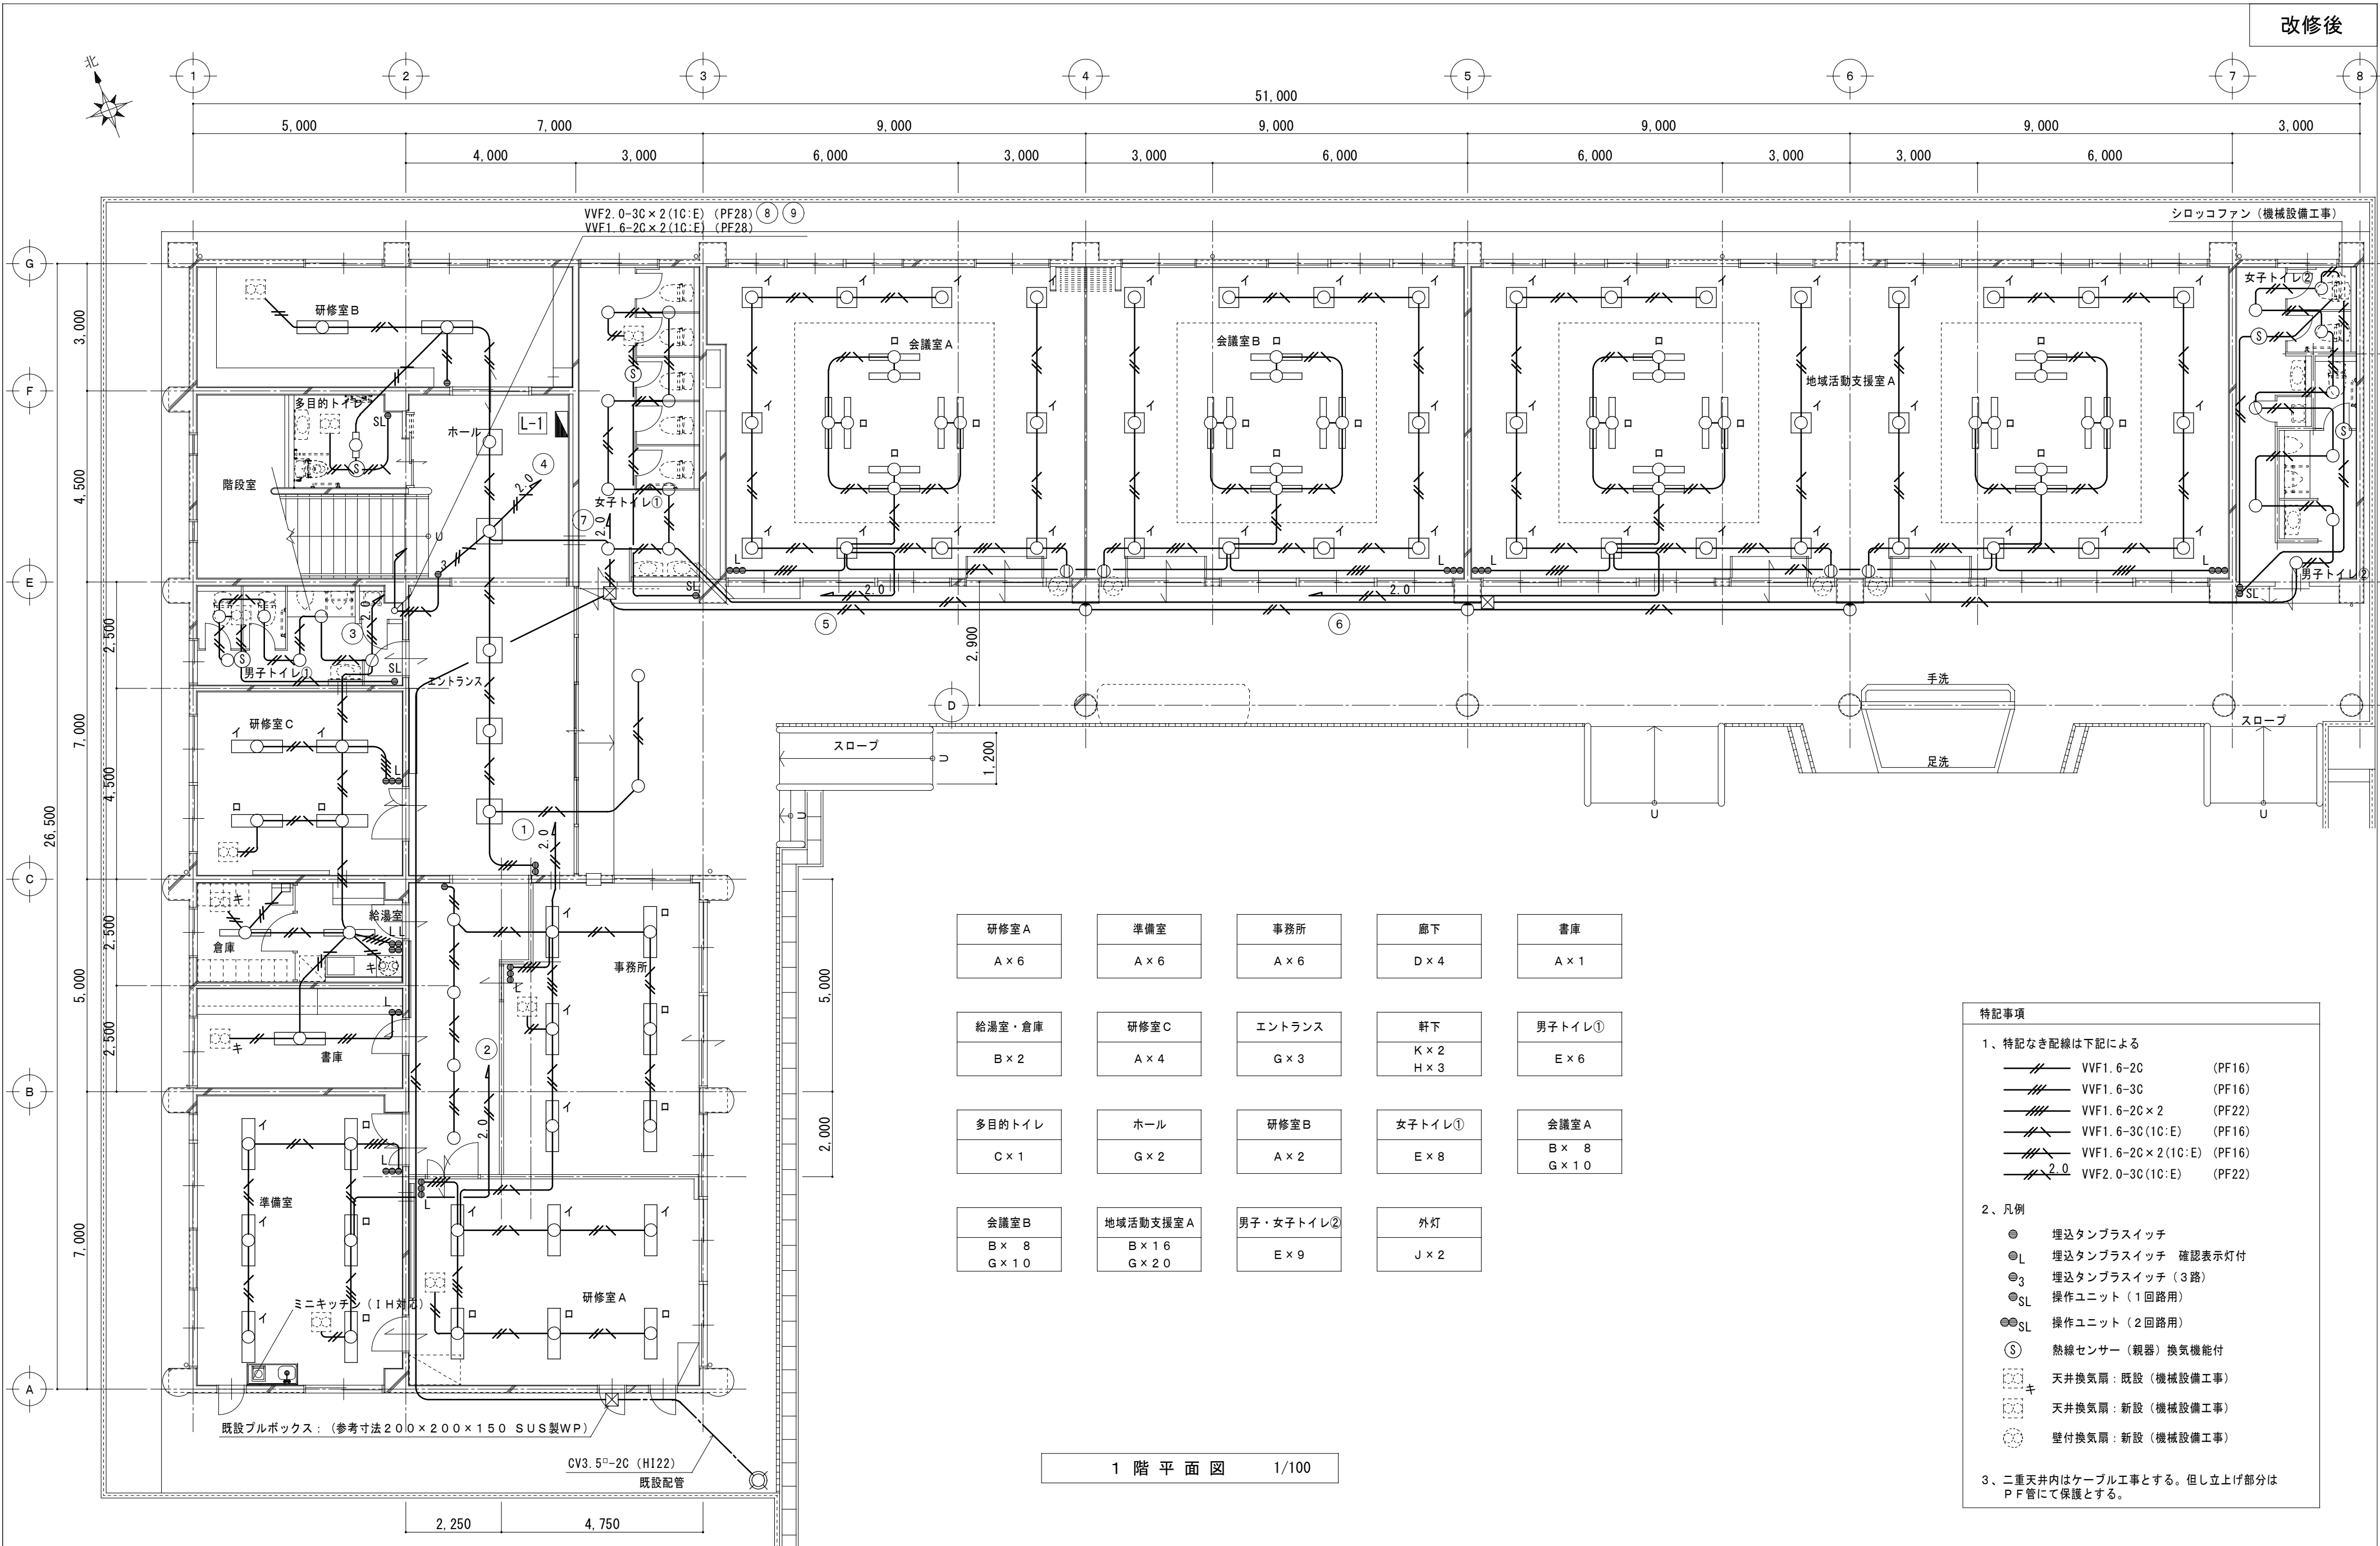

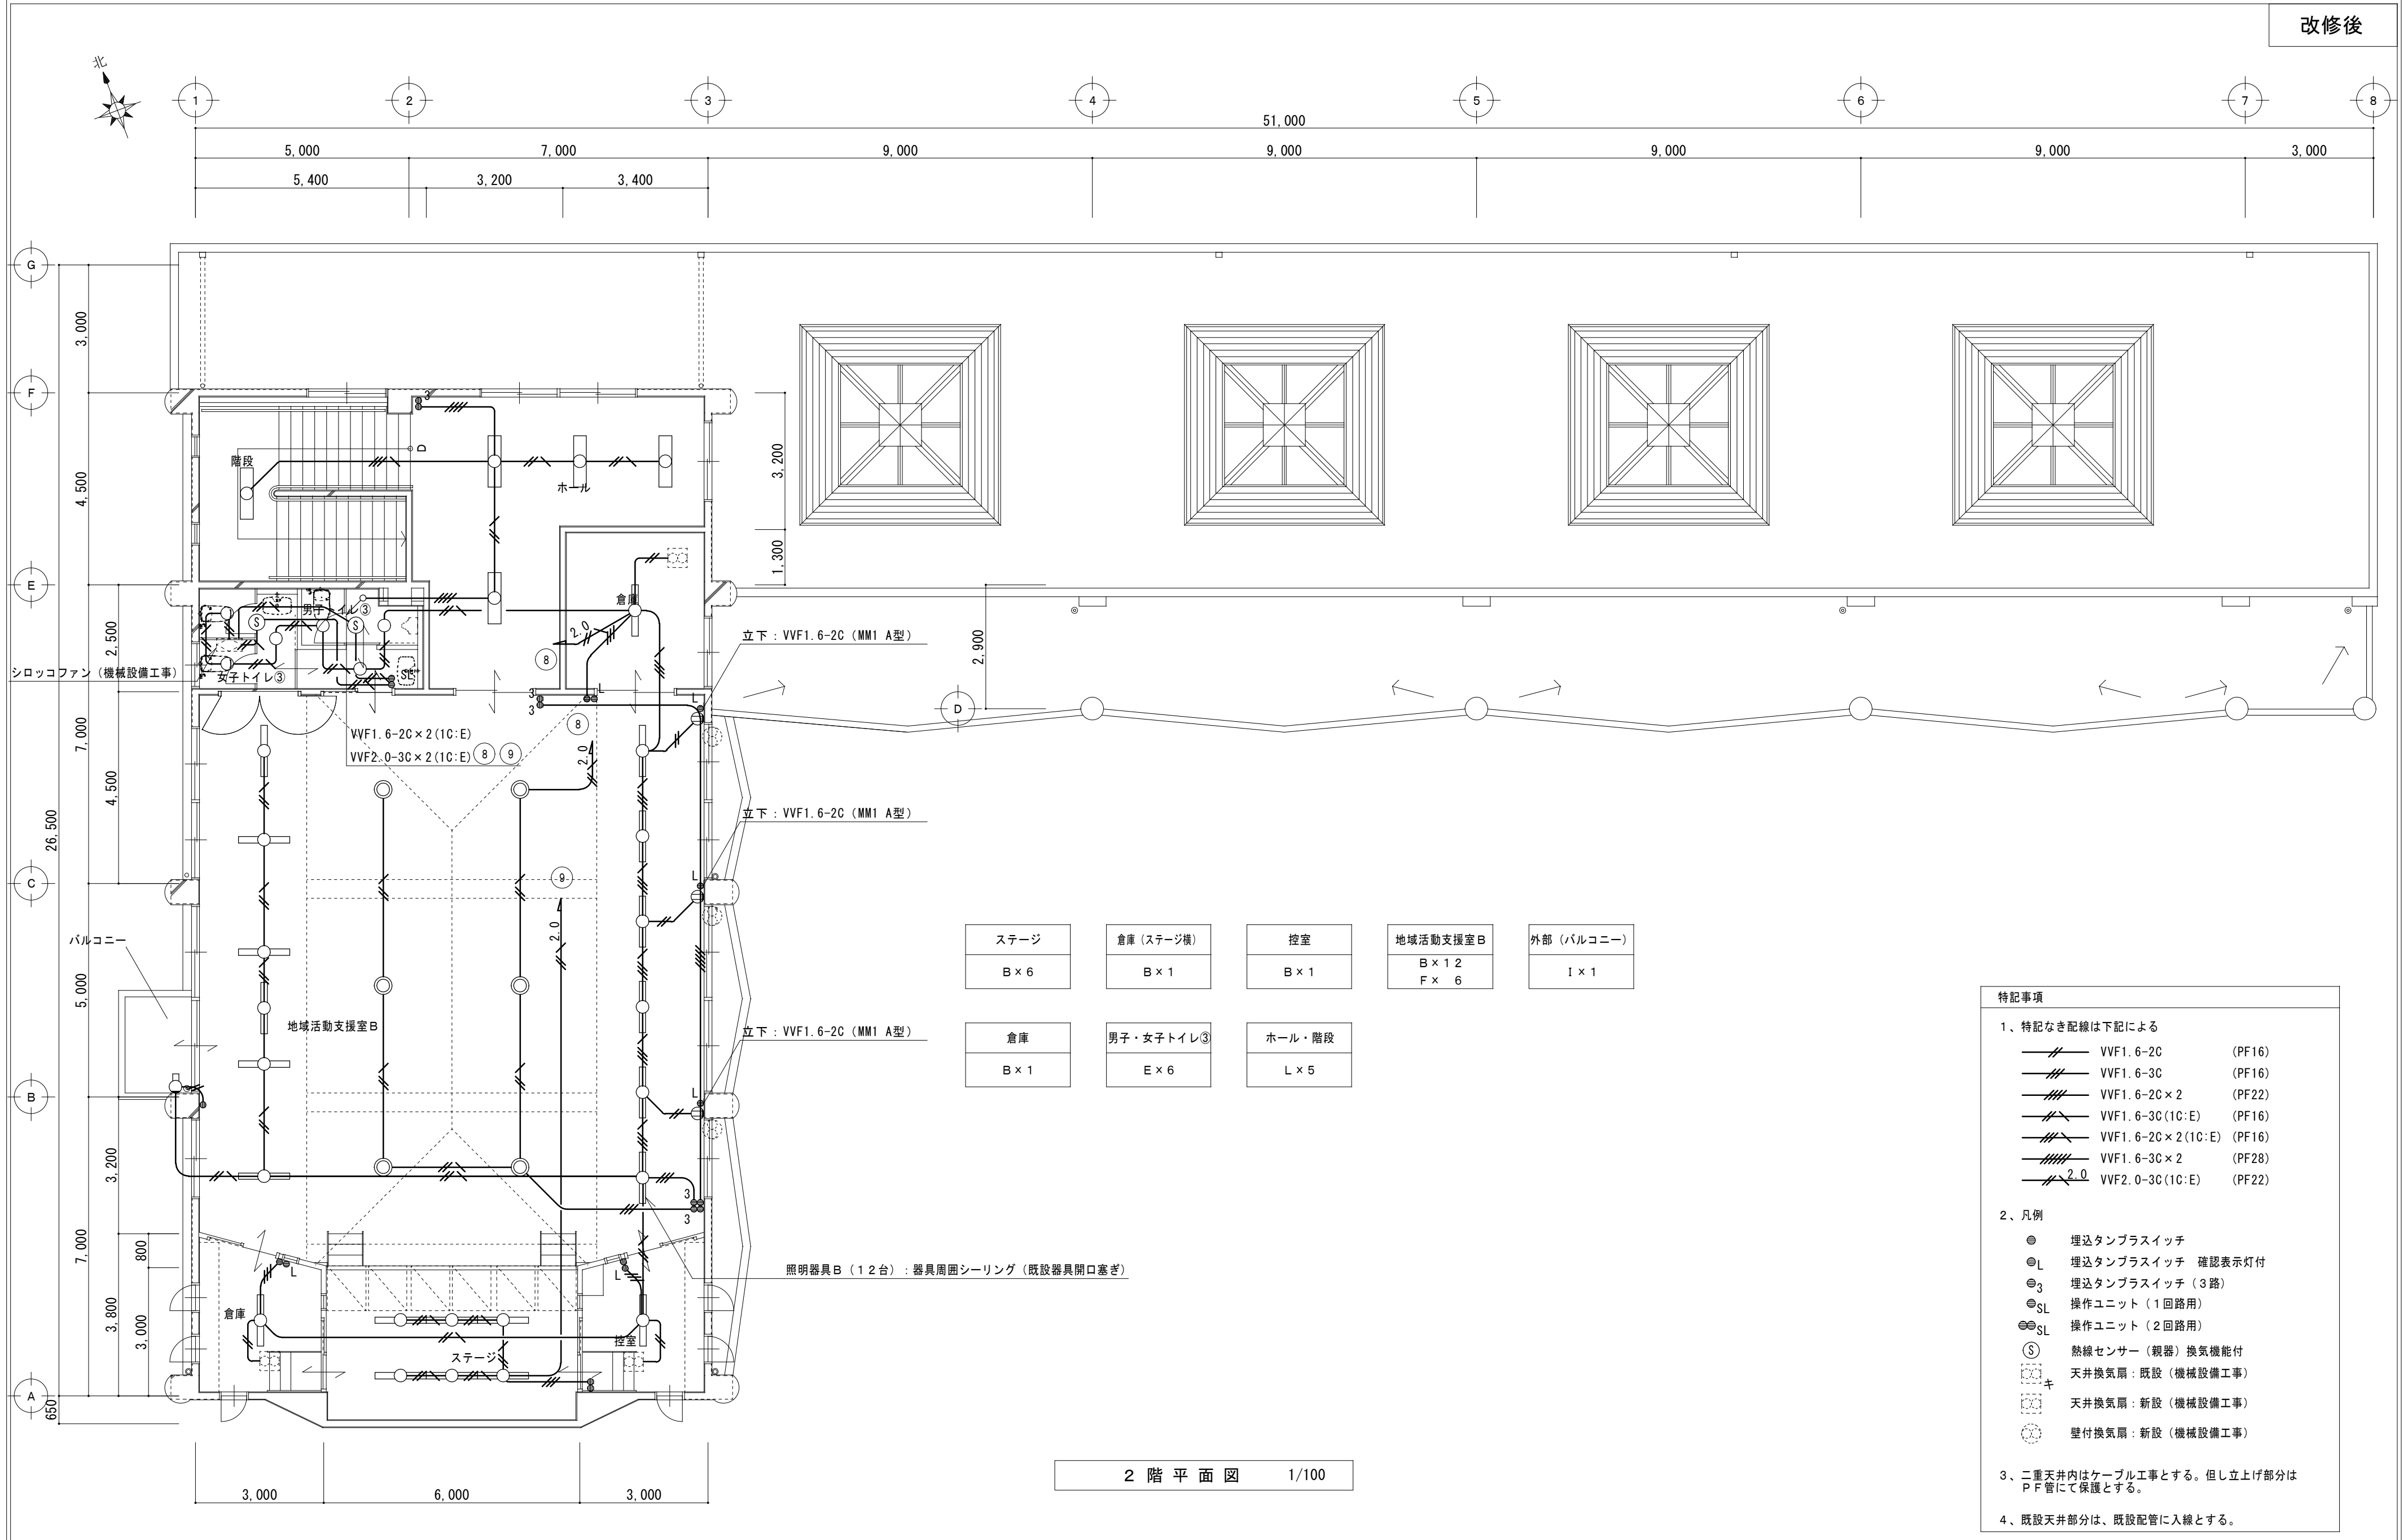

特記事項		
1、	特記なき配線は下記による	
	VVF1. 6-2C	(PF16)
	VVF1. 6-3C	(PF16)
	VVF1. 6-2C × 2	(PF22)
	VVF1. 6-3C (1C:E)	(PF16)
	VVF1. 6-2C × 2 (1C:E)	(PF16)
	VVF1. 6-3C × 2	(PF28)
	VVF2. 0-3C (1C:E)	(PF22)
2、	凡例	
	埋込タンブラスイッチ	
	埋込タンブラスイッチ 確認表示灯付	
	埋込タンブラスイッチ (3路)	
	操作ユニット (1回路用)	
	操作ユニット (2回路用)	
	熱線センサー (親器) 換気機能付	
 キ	天井換気扇：既設 (機械設備工事)	
	天井換気扇：新設 (機械設備工事)	
	壁付換気扇：新設 (機械設備工事)	
3、	二重天井内はケーブル工事とする。但し立上げ部分は P F 管にて保護とする。	
4、	既設天井部分は、既設配管に入線とする。	

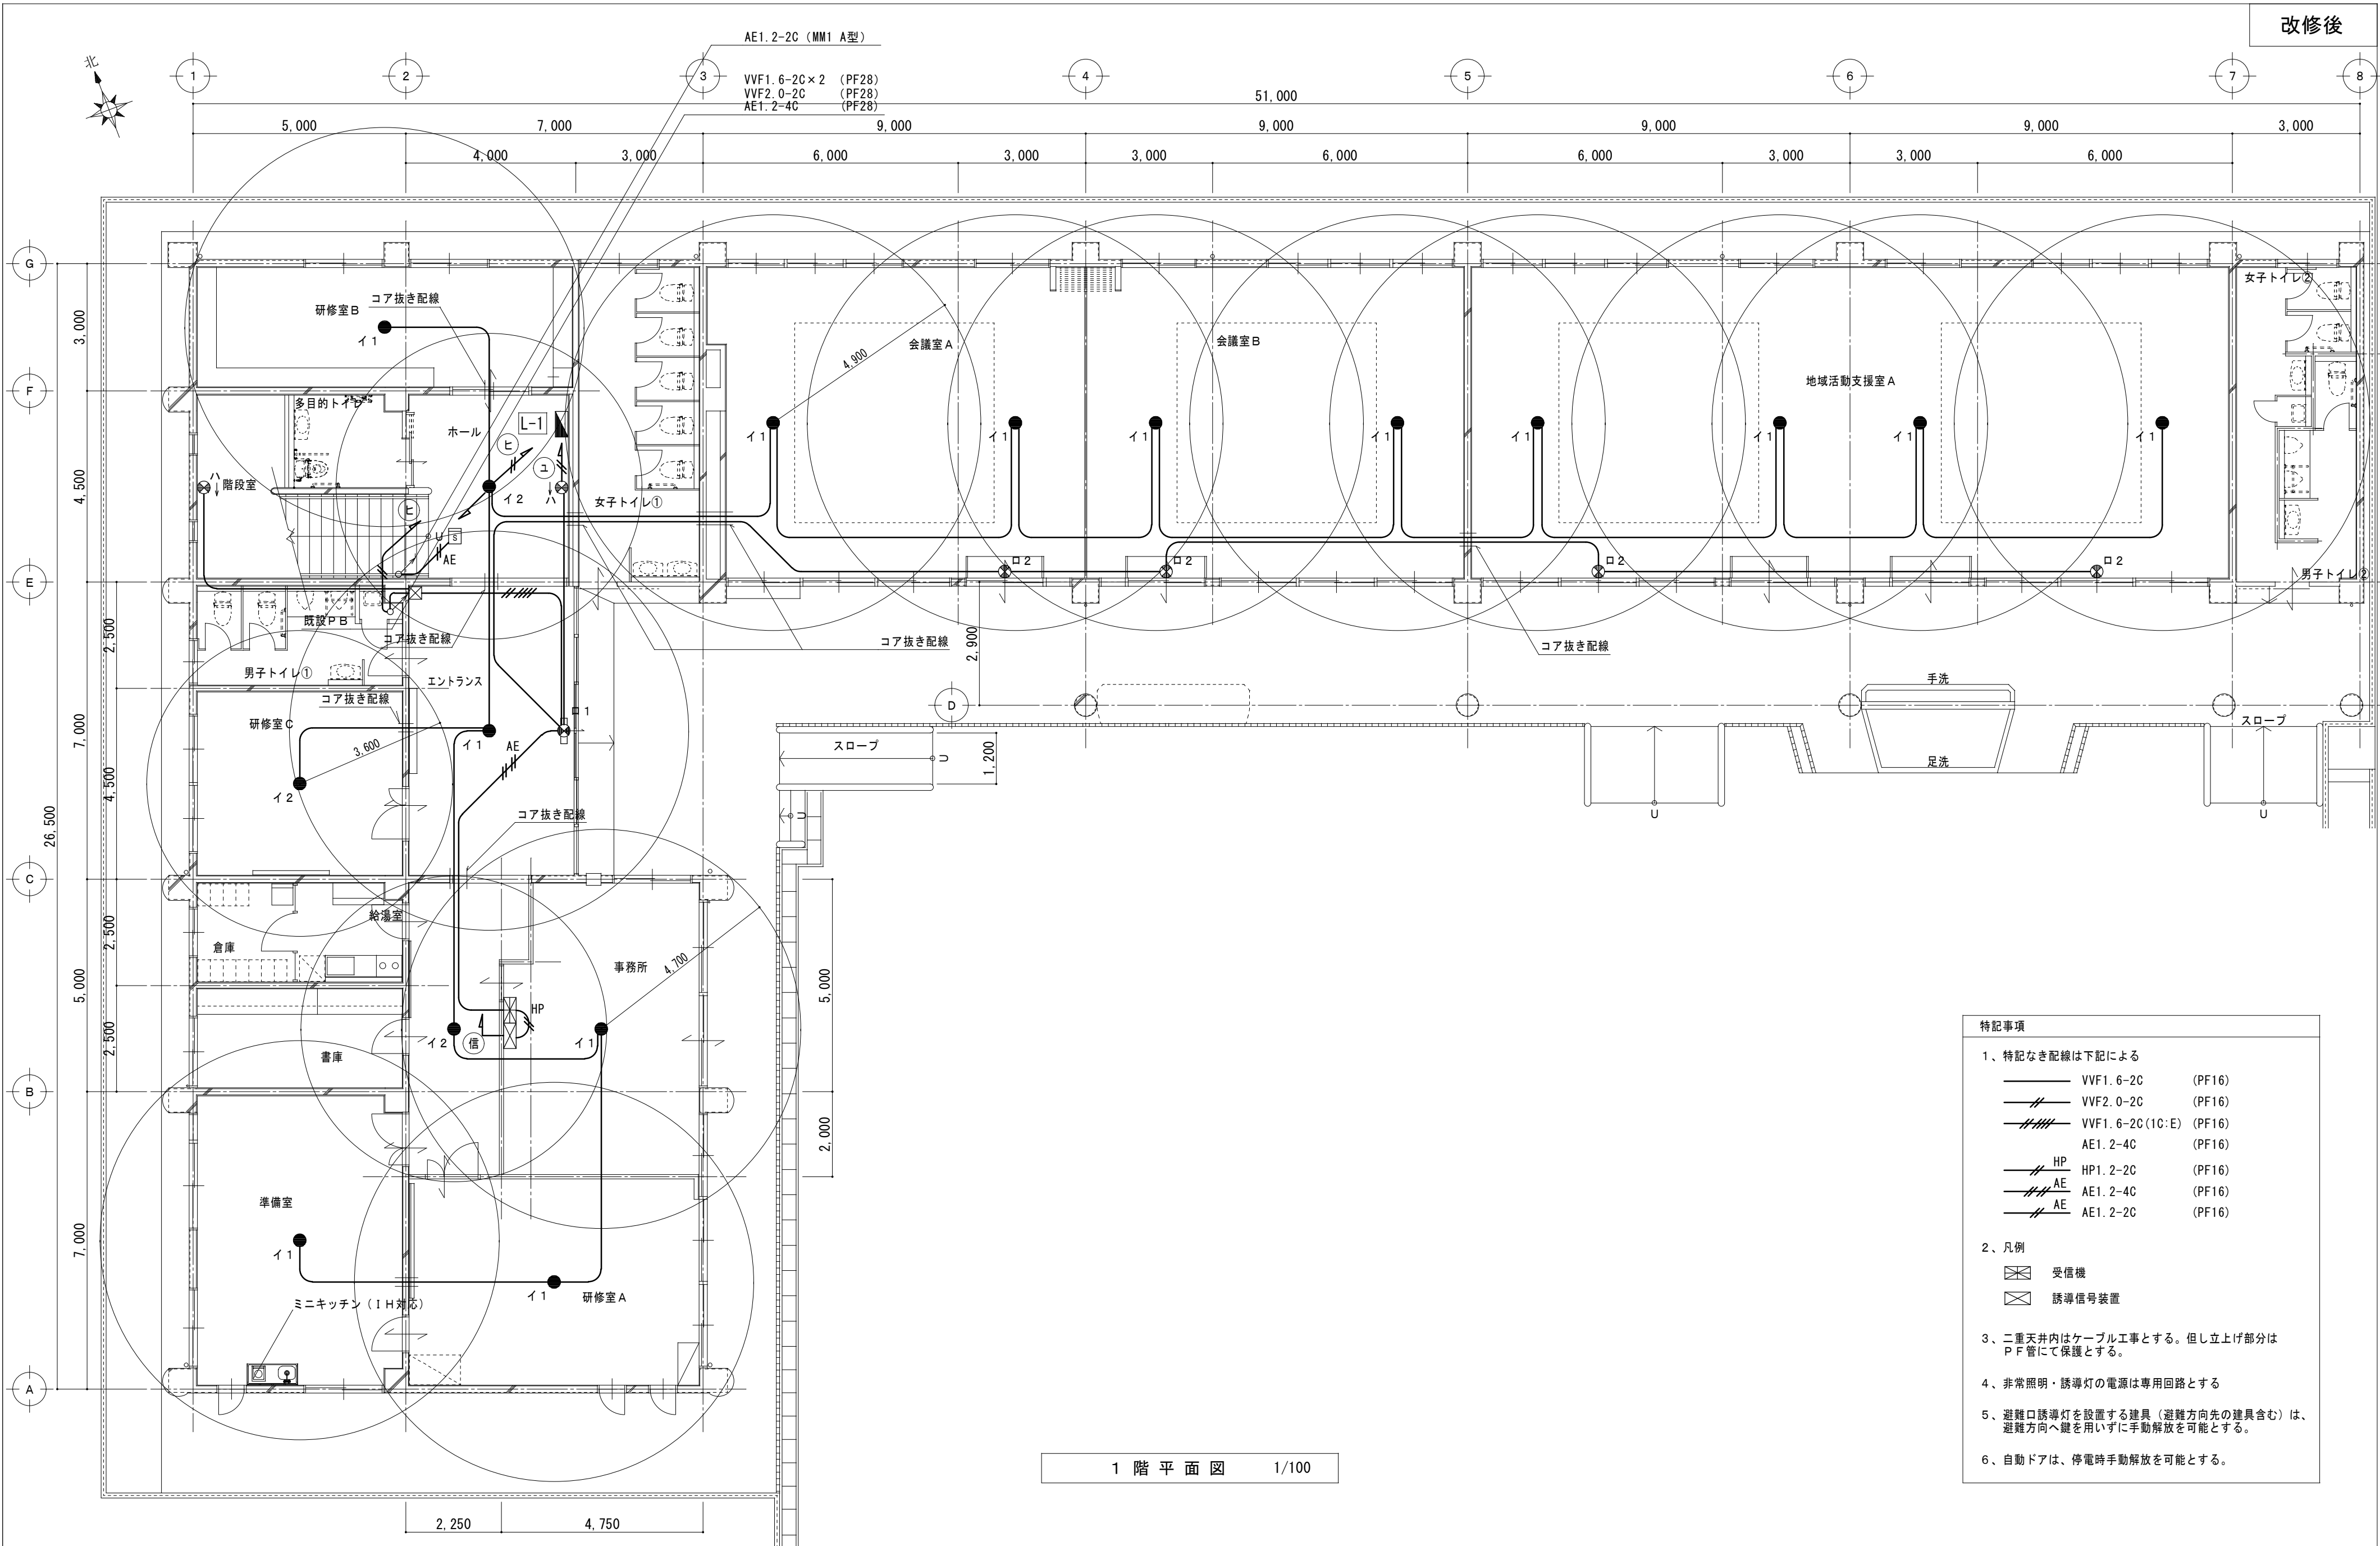

1 階 平 面 図 1/100

特記事項

1、特記なき配線は下記による

VVF1. 6-2C

(PF16)

VVF2. 0-2C

(PF16)

VVF1. 6-2C (1C:E)

(PF16)

AE1. 2-4C

(PF16)

HP

HP1. 2-2C

(PF16)

AE

AE1. 2-4C

(PF16)

AE

AE1. 2-2C

(PF16)

2、凡例

受信機

誘導信号装置


3、二重天井内はケーブル工事とする。但し立上げ部分はP F管にて保護とする。

4、非常照明・誘導灯の電源は専用回路とする

5、避難口誘導灯を設置する建具（避難方向先の建具含む）は、避難方向へ鍵を用いずに手動解放を可能とする。

6、自動ドアは、停電時手動解放を可能とする。

特記事項		MAINO 一級建築士事務所 三重県知事登録 第1-699号 株式会社 前野 建築 設計 一級建築士 第117489号 前野 初 像 一級建築士 第320204号 前野 将 輝	一級建築士 第360917号 前田 祐作	設計年月日	工事名称	津市橋南公民館移転に伴う旧津市立修成幼稚園改修工事	図面番号	E-13 原図：A2
					図面名称	改修後 非常照明・誘導灯設備 1階平面図	縮尺	A2:1/100

 



特記事項

1、特記なき配線は下記による


	VVF1.6-2C	(PF16)
	VVF2.0-2C	(PF16)
	VVF1.6-2C(1C:E)	(PF16)
	AE1.2-4C	(PF16)
	HP1.2-2C	(PF16)
	AE1.2-4C	(PF16)
	AE1.2-2C	(PF16)

2、二重天井内はケーブル工事とする。但し立上げ部分は
P F 管にて保護とする。

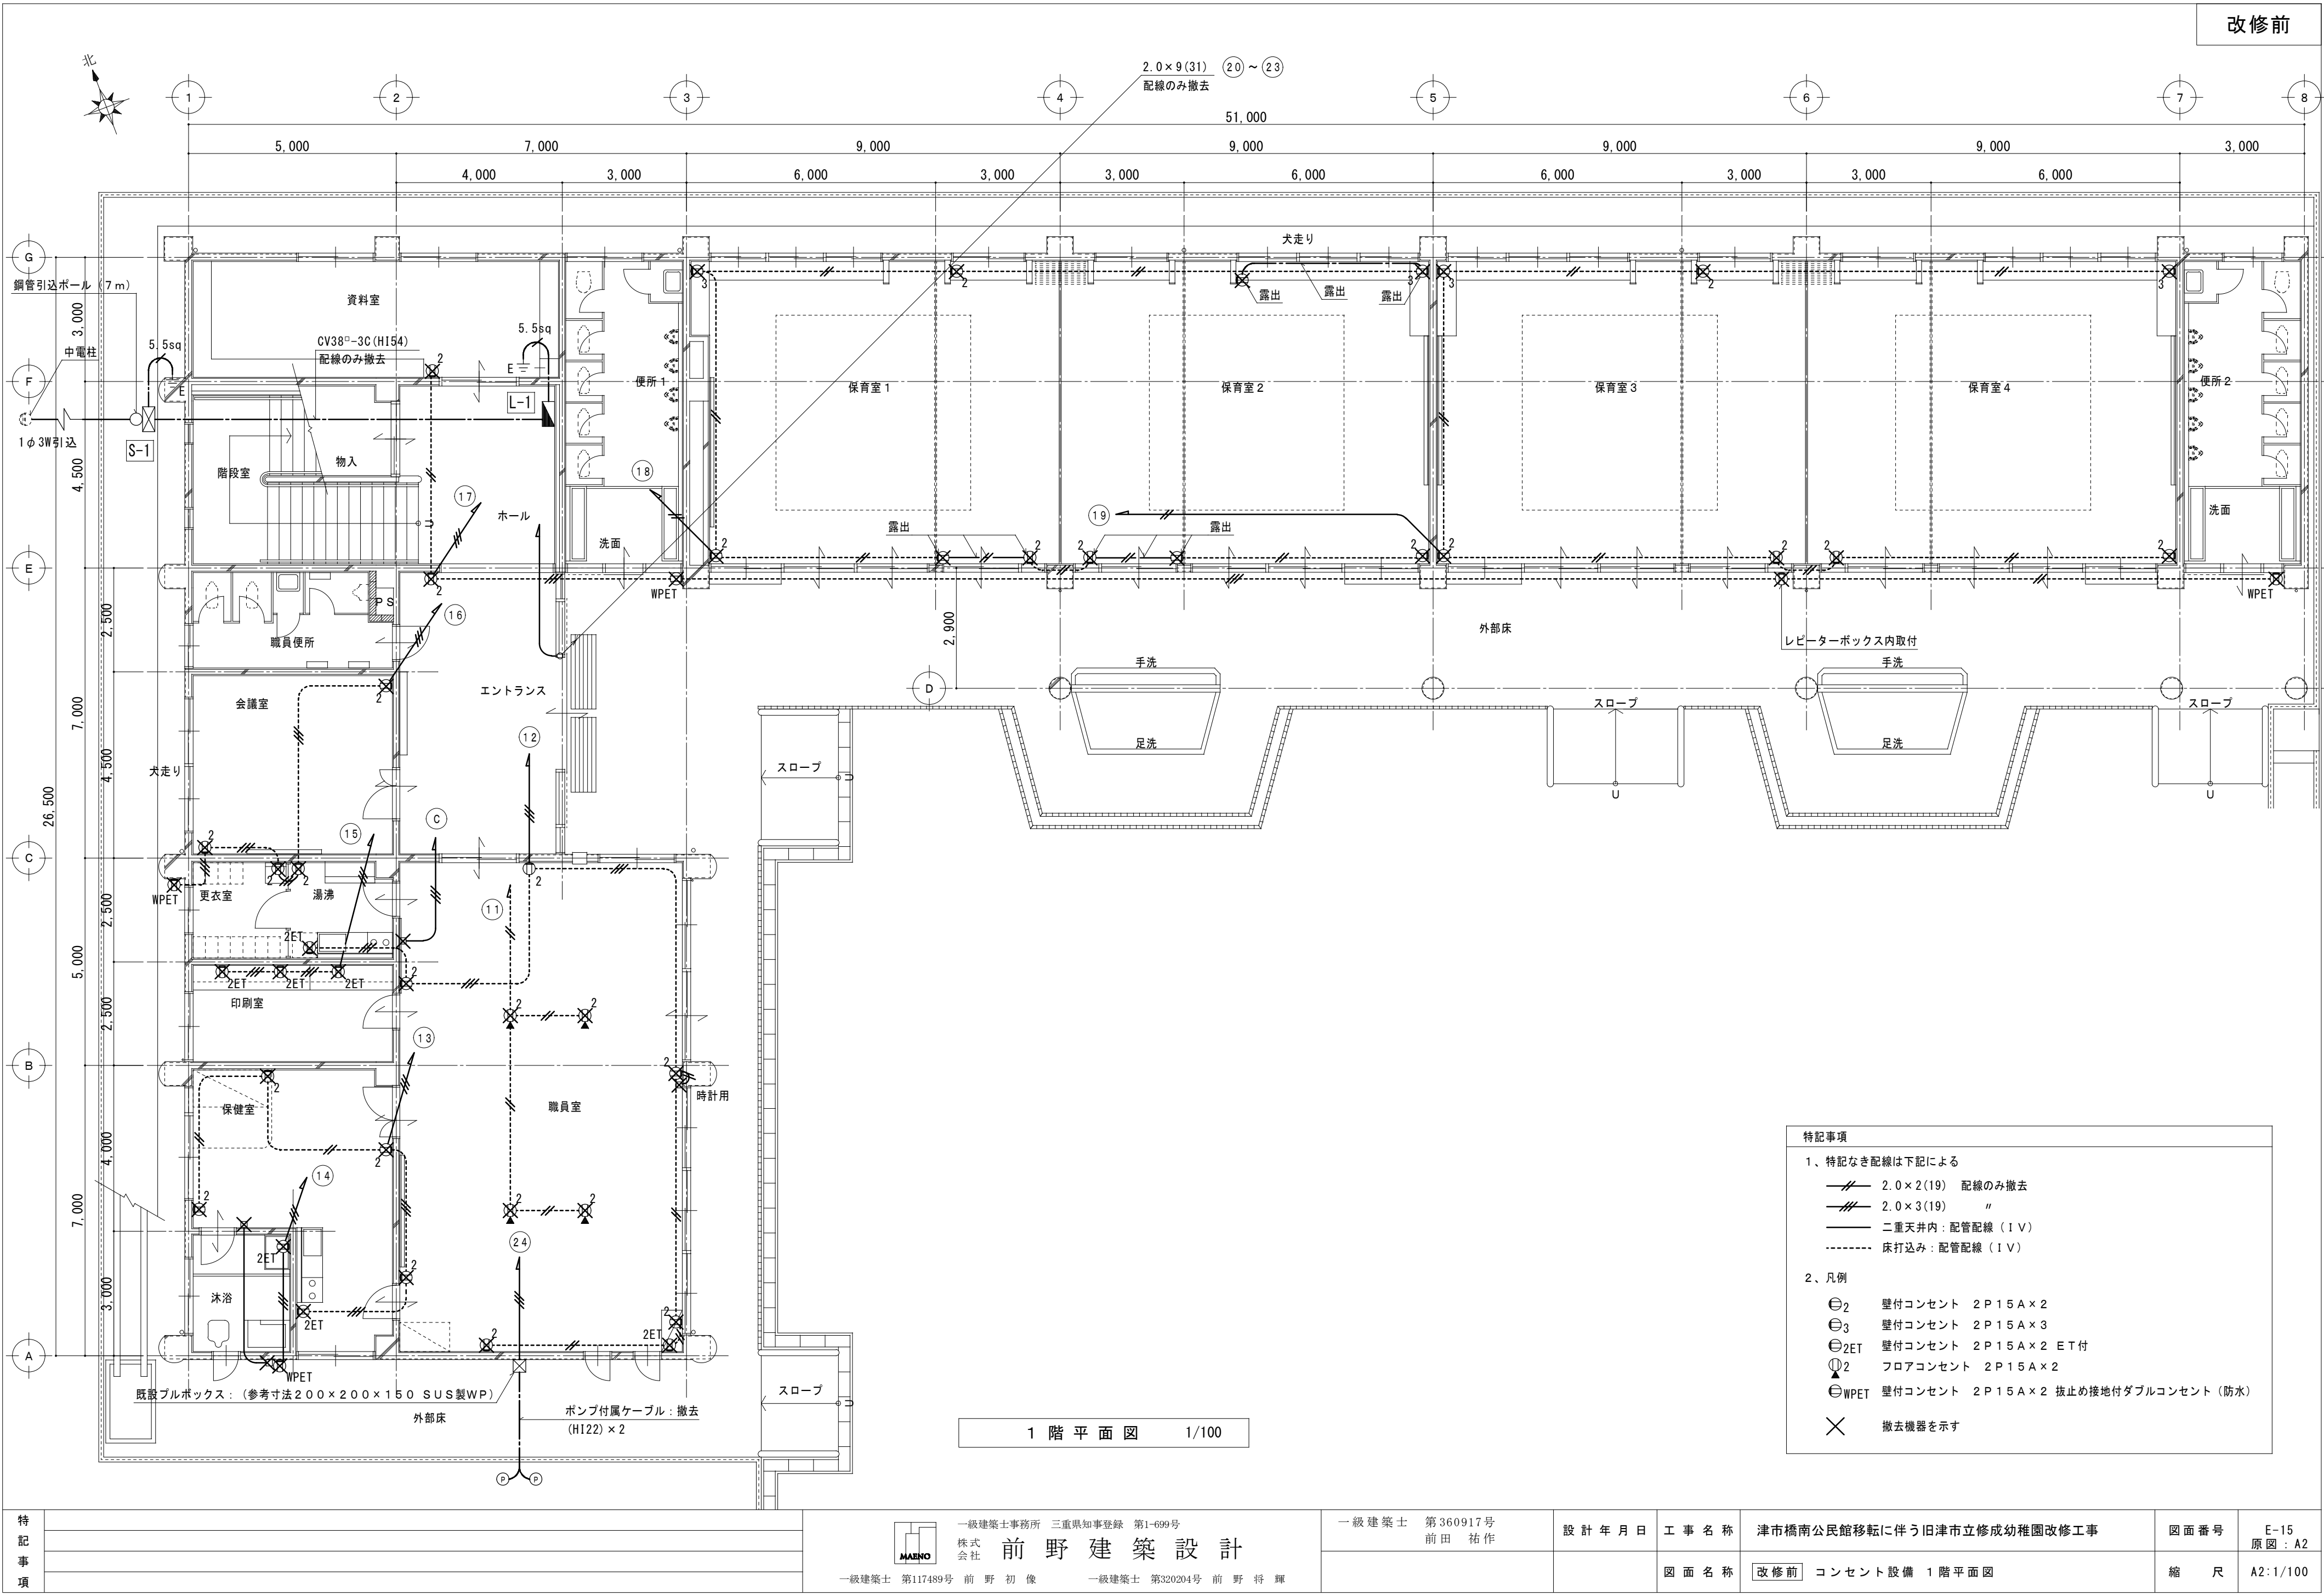

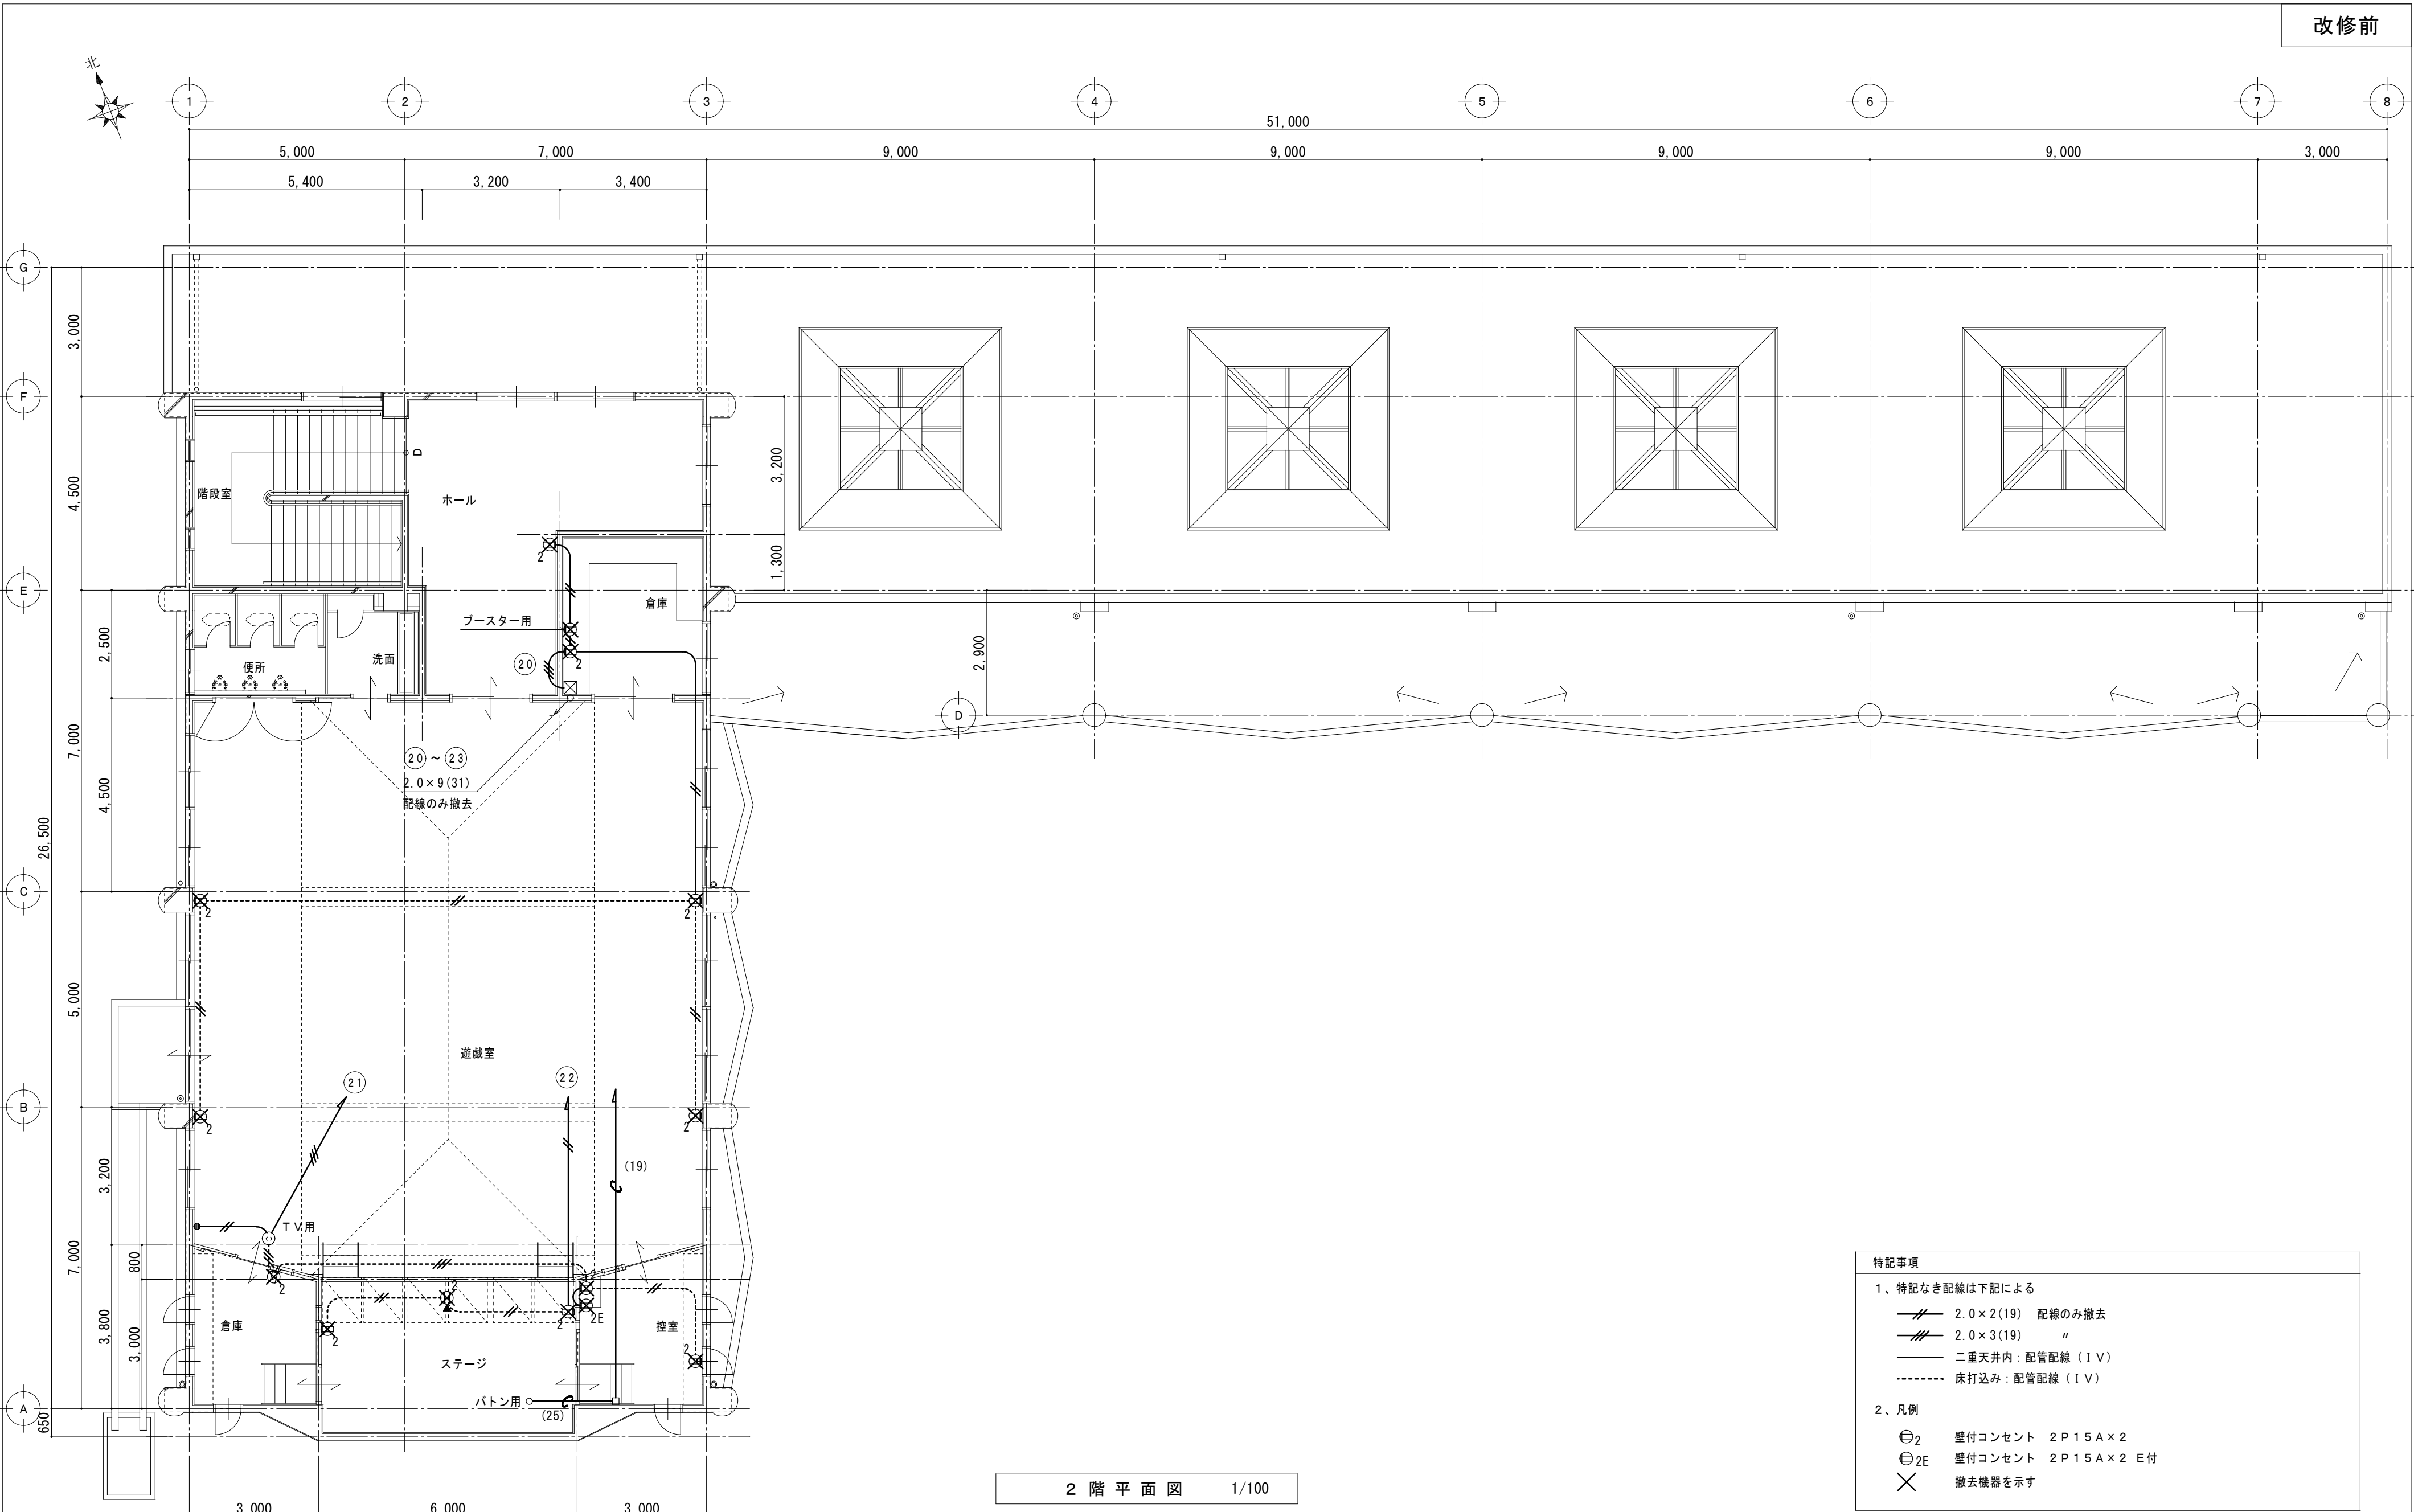

特 記 事 項		MAENO 一級建築士事務所 三重県知事登録 第1-699号 株式会社 前 野 建 築 設 計 一級建築士 第117489号 前 野 初 像 一級建築士 第320204号 前 野 将 輝	一級建築士 第360917号 前田 祐作	設計年月日	工 事 名 称	津市橋南公民館移転に伴う旧津市立修成幼稚園改修工事	図面番号	E-16 原図：A2
					図 面 名 称	改修前 コンセント設備 2階平面図	縮 尺	A2:1/100

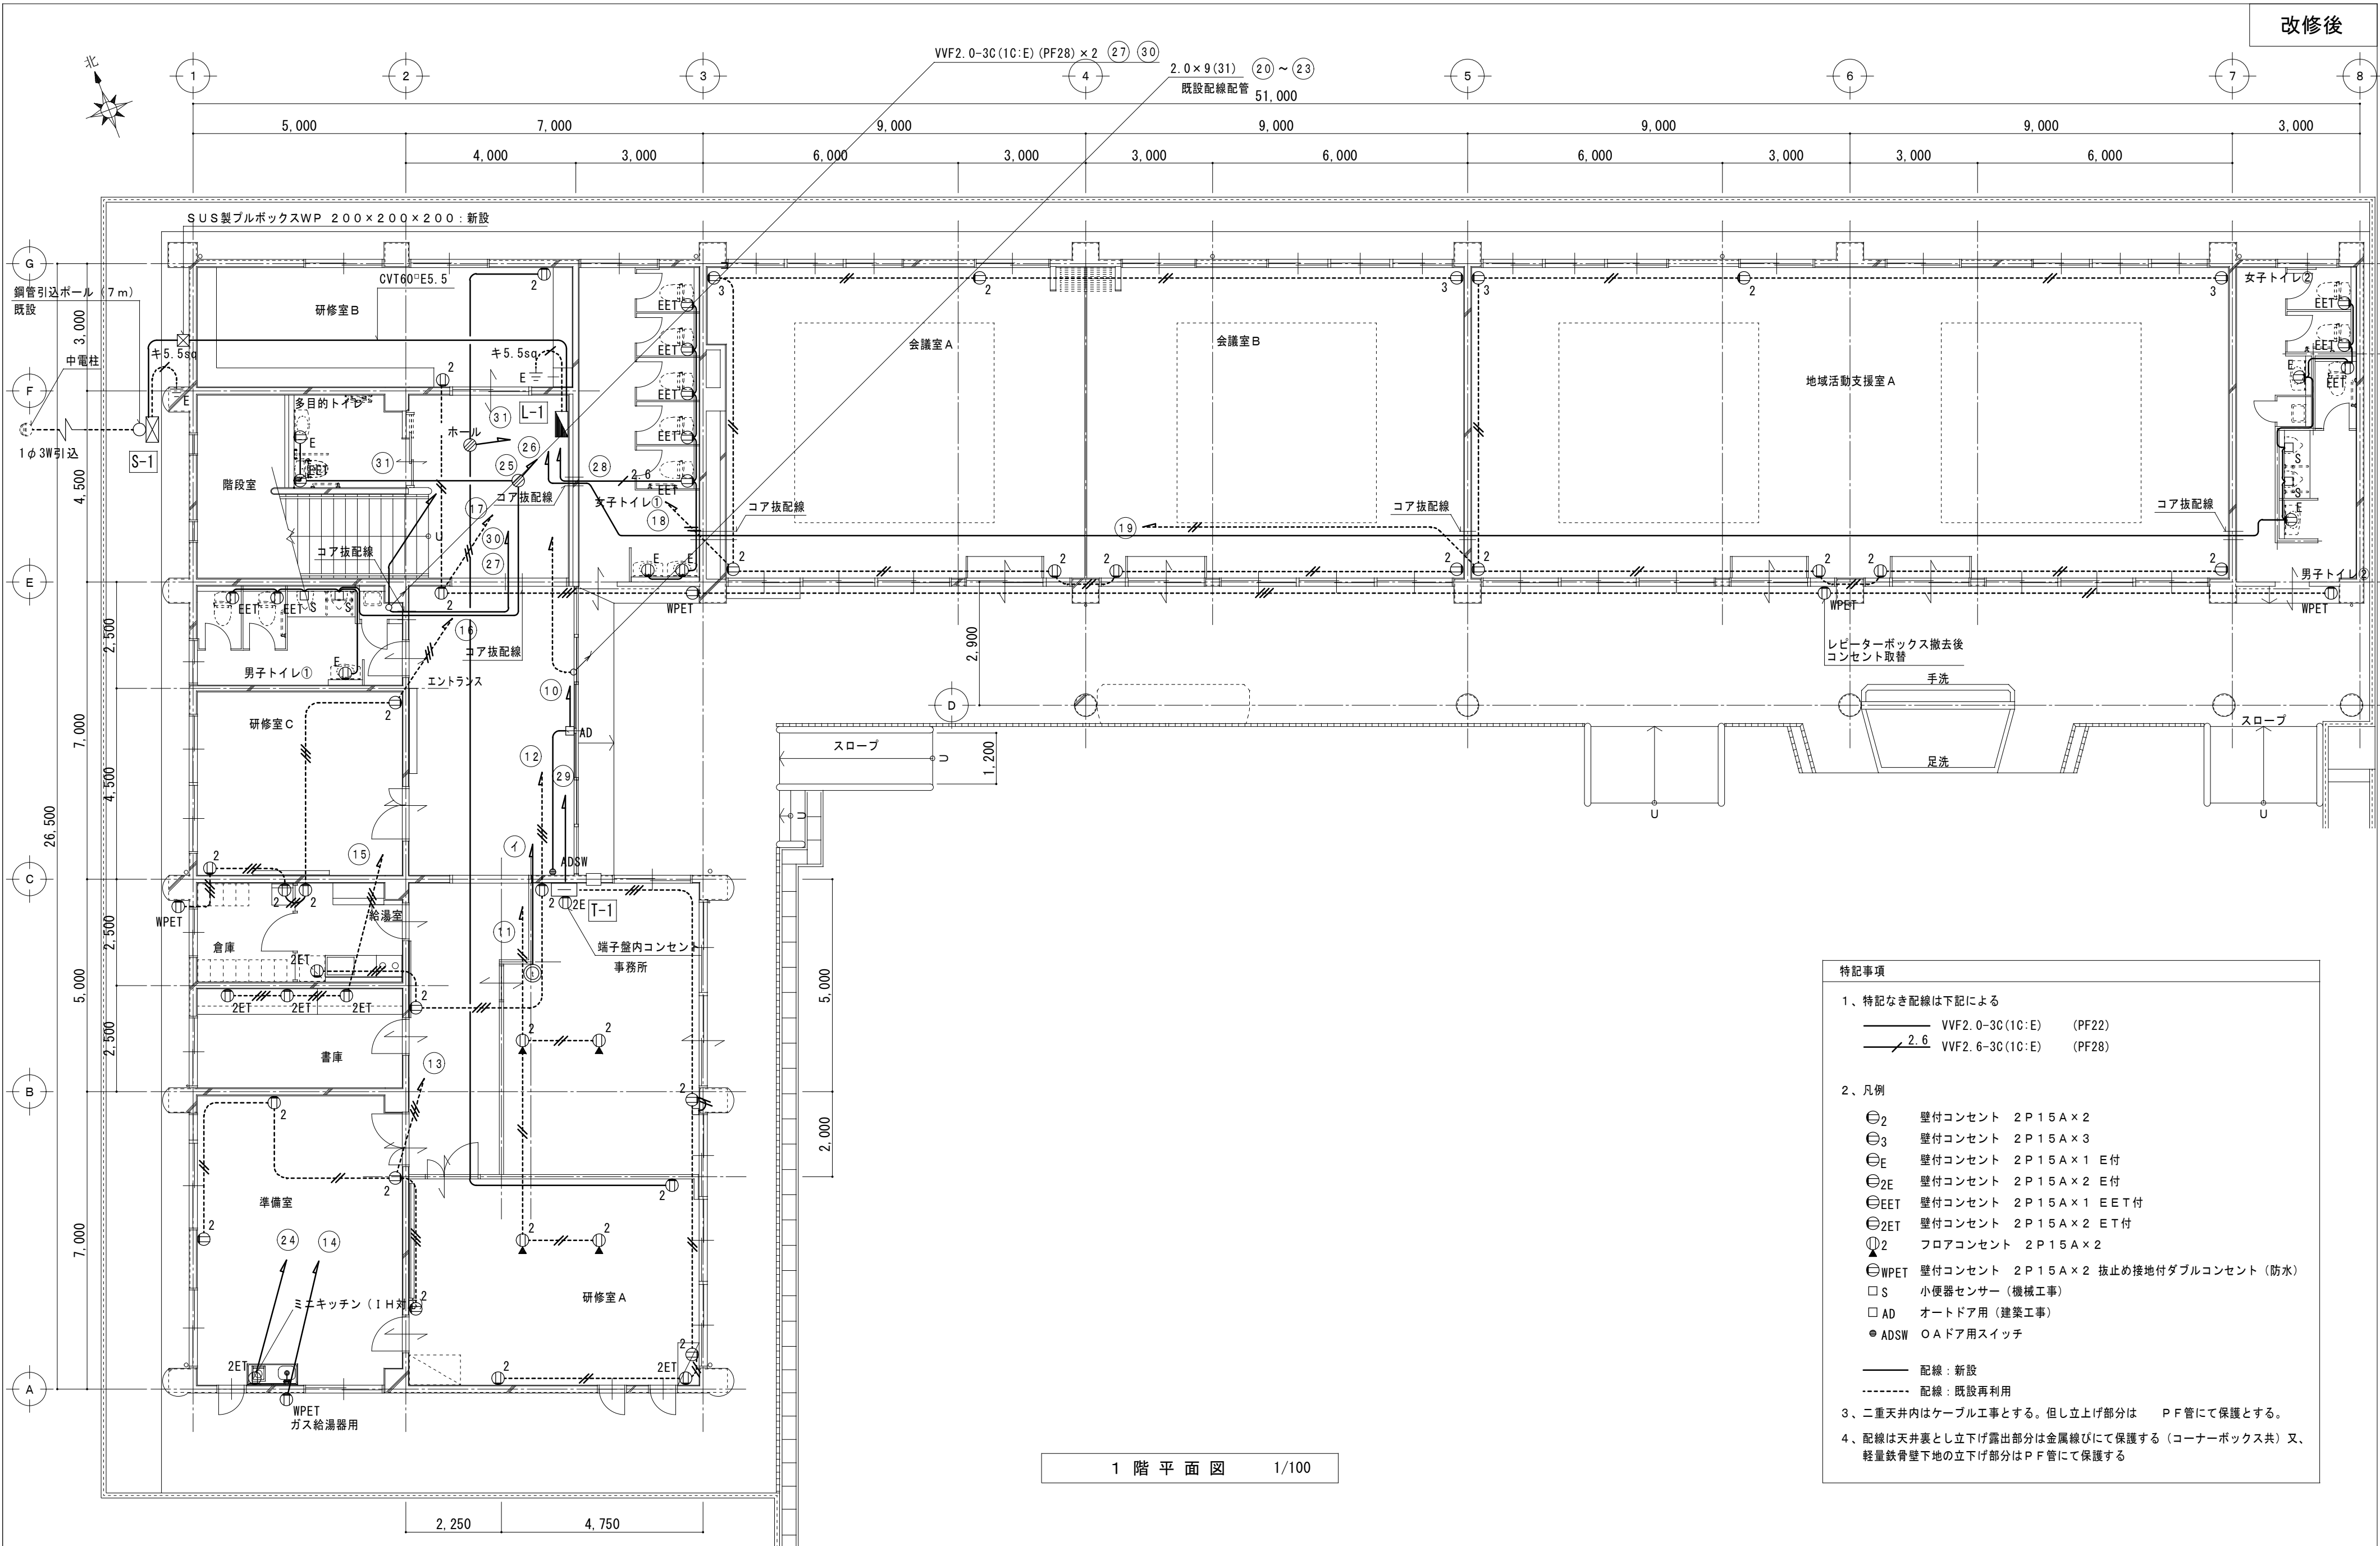

特記事項

1、特記なき配線は下記による

VVF2. 0-3C (1C:E) (PF22)

2.6 VVF2. 6-3C (1C:E) (PF28)

2、凡例

⊖2

壁付コンセント 2P15A×2

⊖3

壁付コンセント 2P15A×3

⊖E

壁付コンセント 2P15A×1 E付

⊖2E

壁付コンセント 2P15A×2 E付

⊖EET

壁付コンセント 2P15A×1 EET付

⊖2ET

壁付コンセント 2P15A×2 ET付

⦶2

フロアコンセント 2P15A×2

⊖WPET

壁付コンセント 2P15A×2 抜止め接地付ダブルコンセント (防水)

□S

小便器センサー (機械工事)

□AD

オートドア用 (建築工事)

●ADSW

○AD用スイッチ


配線：新設

配線：既設再利用


3、二重天井内はケーブル工事とする。但し立上げ部分は P F 管にて保護とする。

4、配線は天井裏とし立下げ露出部分は金属線びにて保護する (コーナーボックス共) 又、軽量鉄骨壁下地の立下げ部分は P F 管にて保護する


特記事項		MAENO 一級建築士事務所 三重県知事登録 第1-699号 株式会社 前野 建築 設計 一級建築士 第117489号 前 野 初 像 一級建築士 第320204号 前 野 将 輝	一級建築士 第360917号 前田 祐作	設計年月日	工事名称 津市橋南公民館移転に伴う旧津市立修成幼稚園改修工事	図面番号 E-17 原図：A2	縮尺 A2:1/100
				図面名称	改修後 コンセント設備 1階平面図		

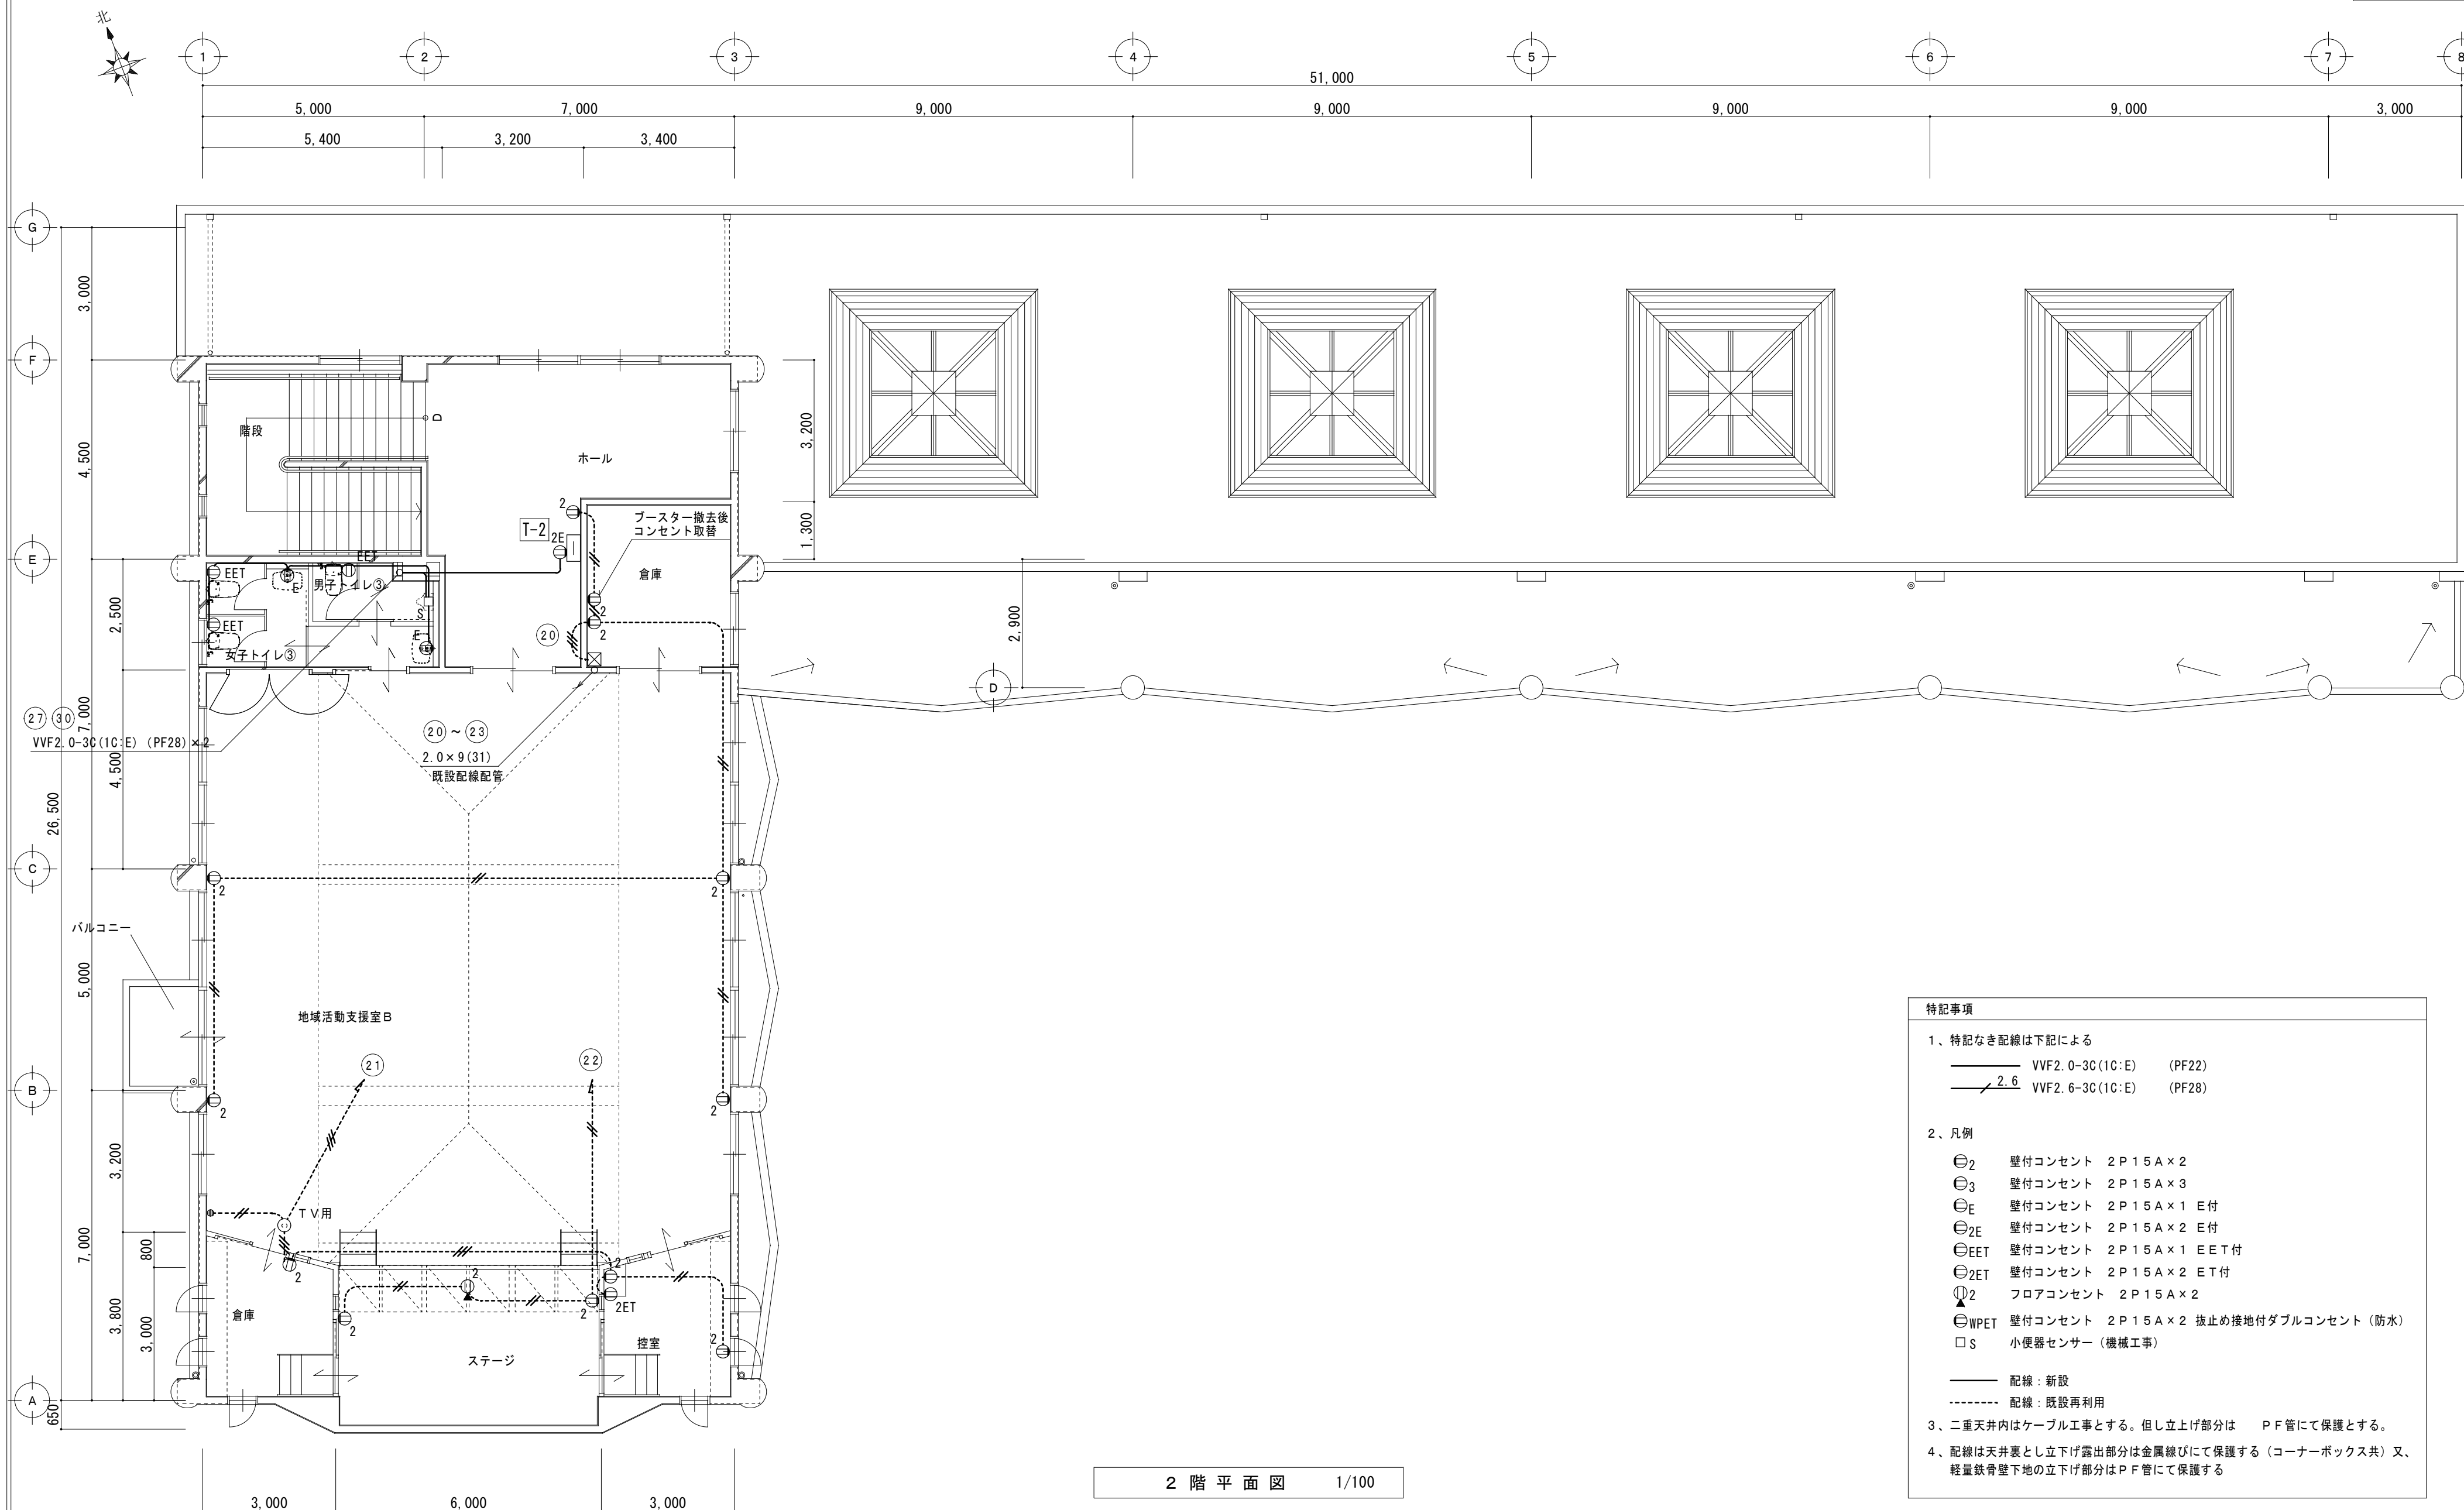

特 記 事 項		 一級建築士事務所 三重県知事登録 第1-699号 株式会社 前野 建築設計 一級建築士 第117489号 前野 初 像 一級建築士 第320204号 前野 将 輝	一級建築士 第360917号 前田 祐作	設計年月日	工事名称	津市橋南公民館移転に伴う旧津市立修成幼稚園改修工事	図面番号	E-18 原図：A2
					図面名称	改修後 コンセント設備 2階平面図	縮 尺	A2:1/100

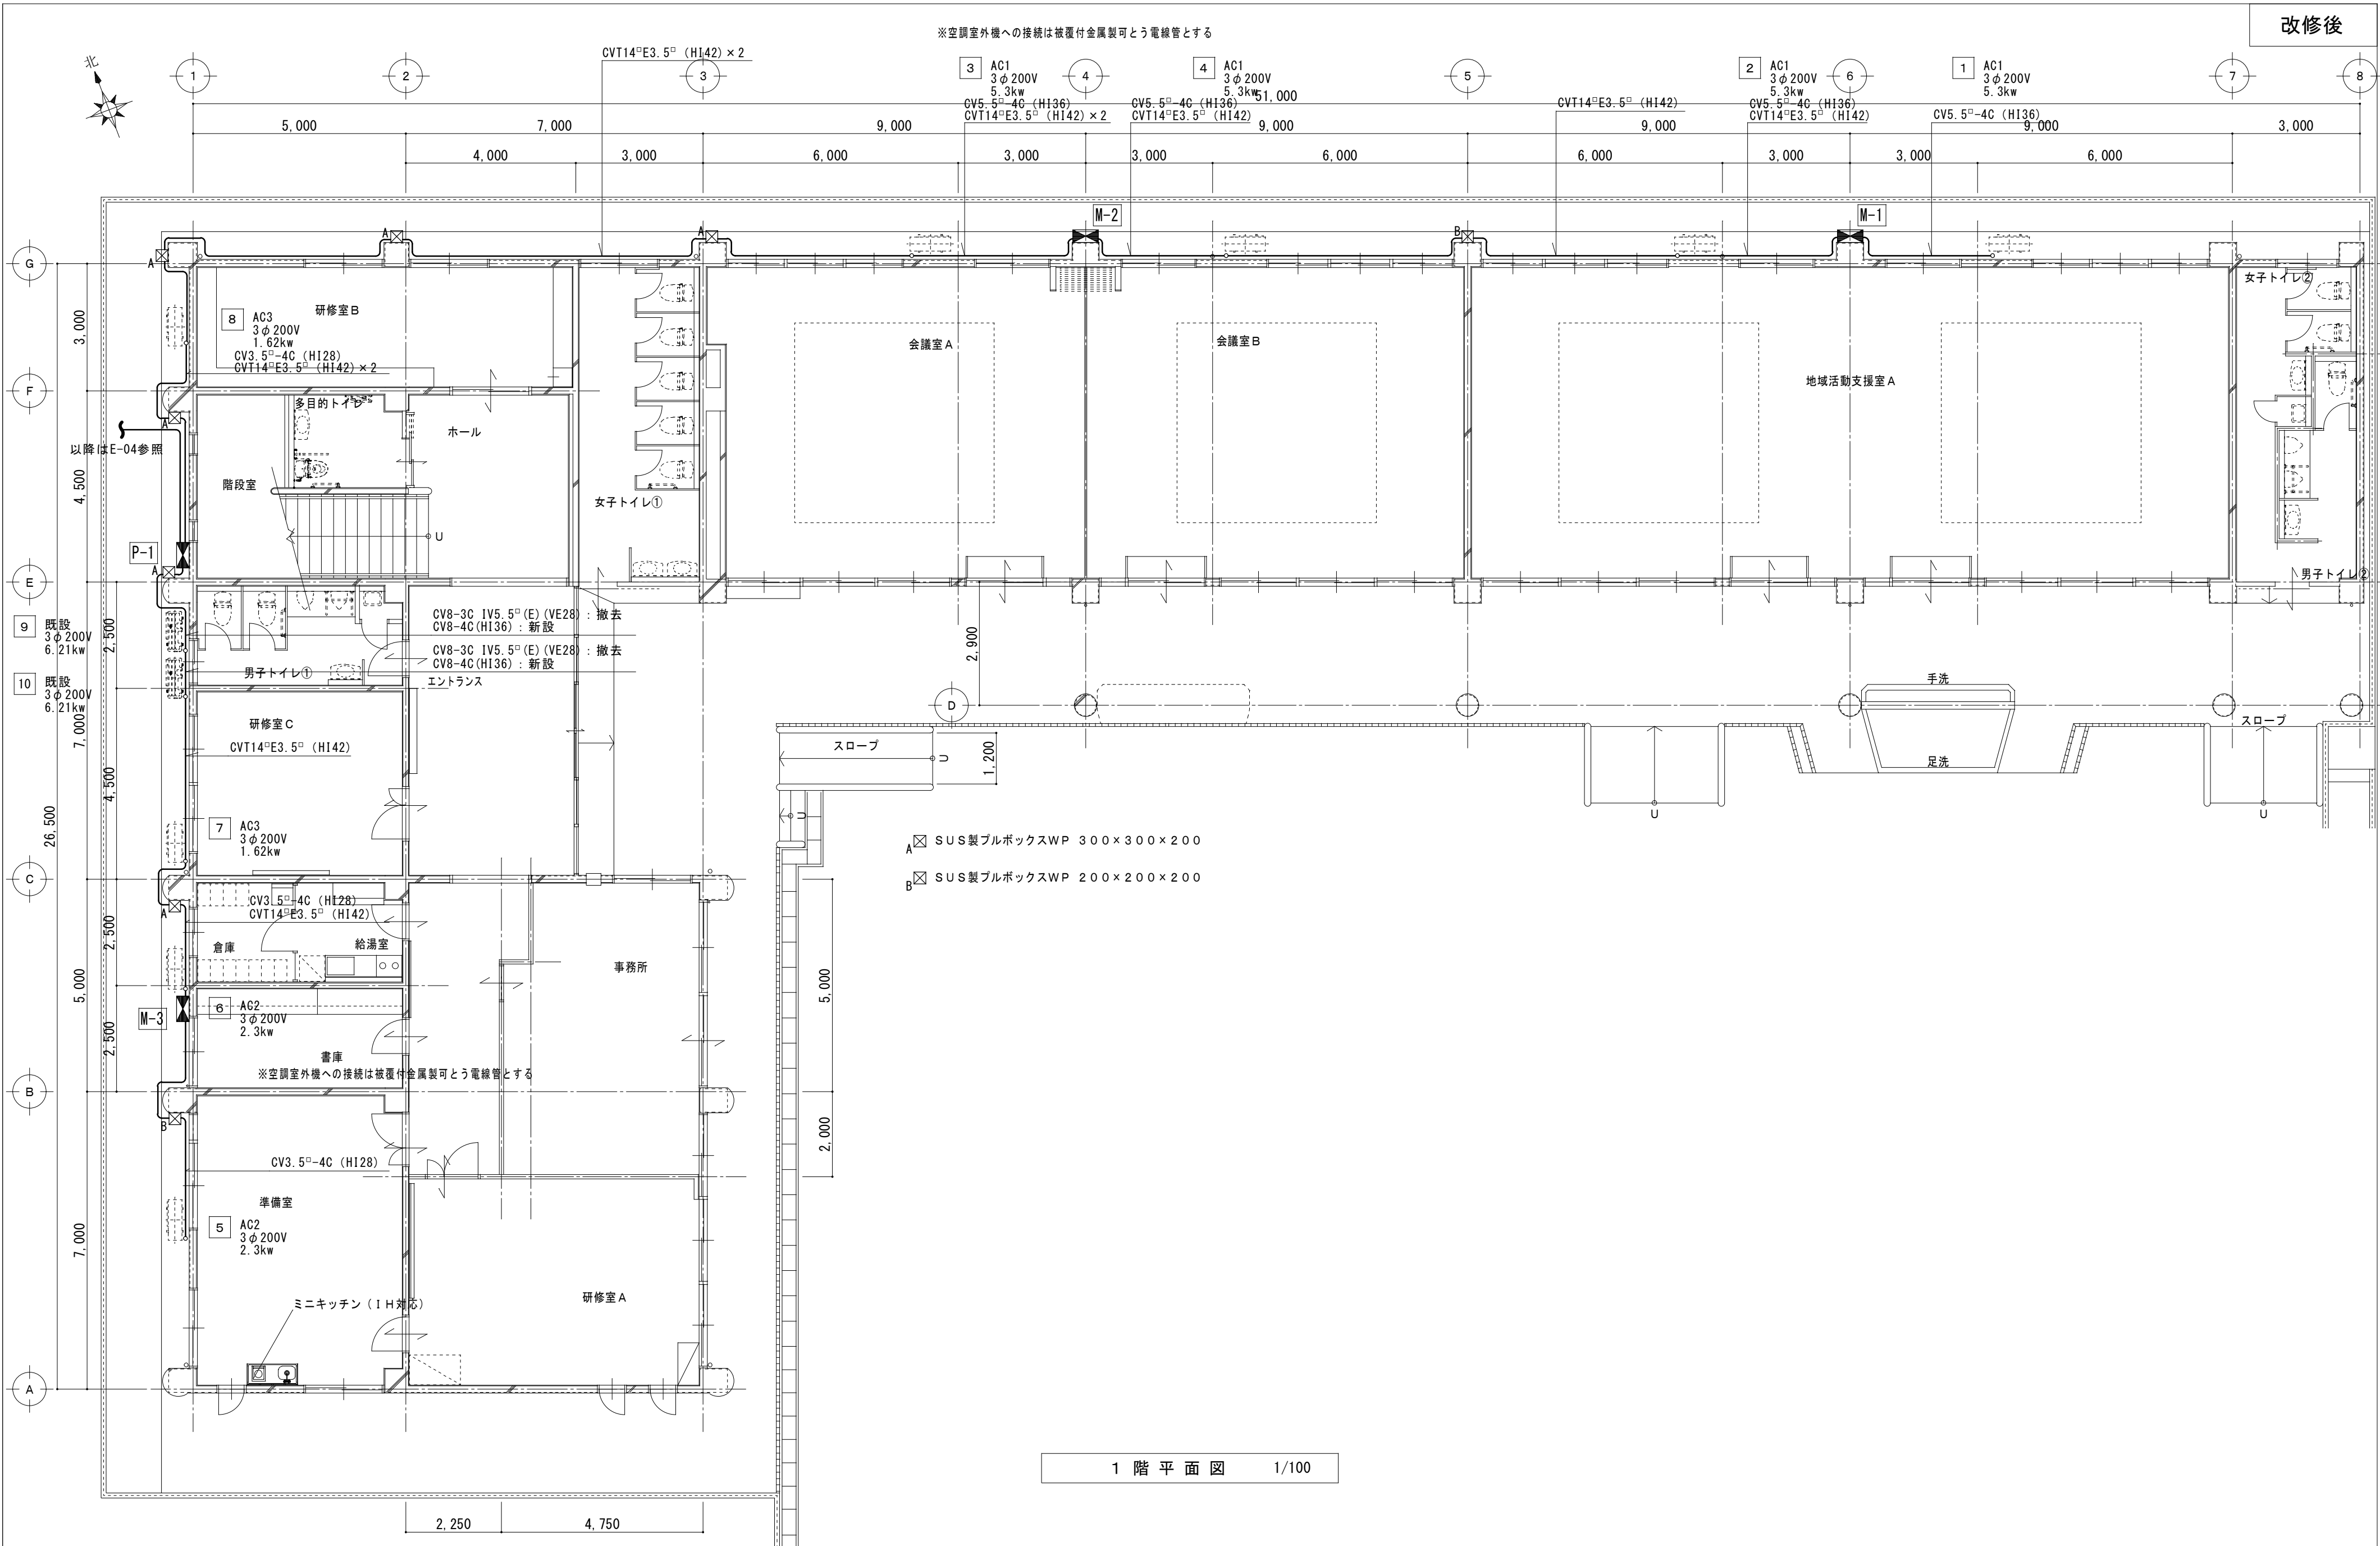

特 記 事 項		MAENO 一級建築士事務所 三重県知事登録 第1-699号 株式会社 前 野 建 築 設 計 一級建築士 第117489号 前 野 初 像 一級建築士 第320204号 前 野 将 輝	一級建築士 第360917号 前田 祐作	設計年月日	工事名称	津市橋南公民館移転に伴う旧津市立修成幼稚園改修工事	図面番号	E-19 原図：A2
					図面名称	改修後 空調電源設備 1階平面図	縮 尺	A2:1/100

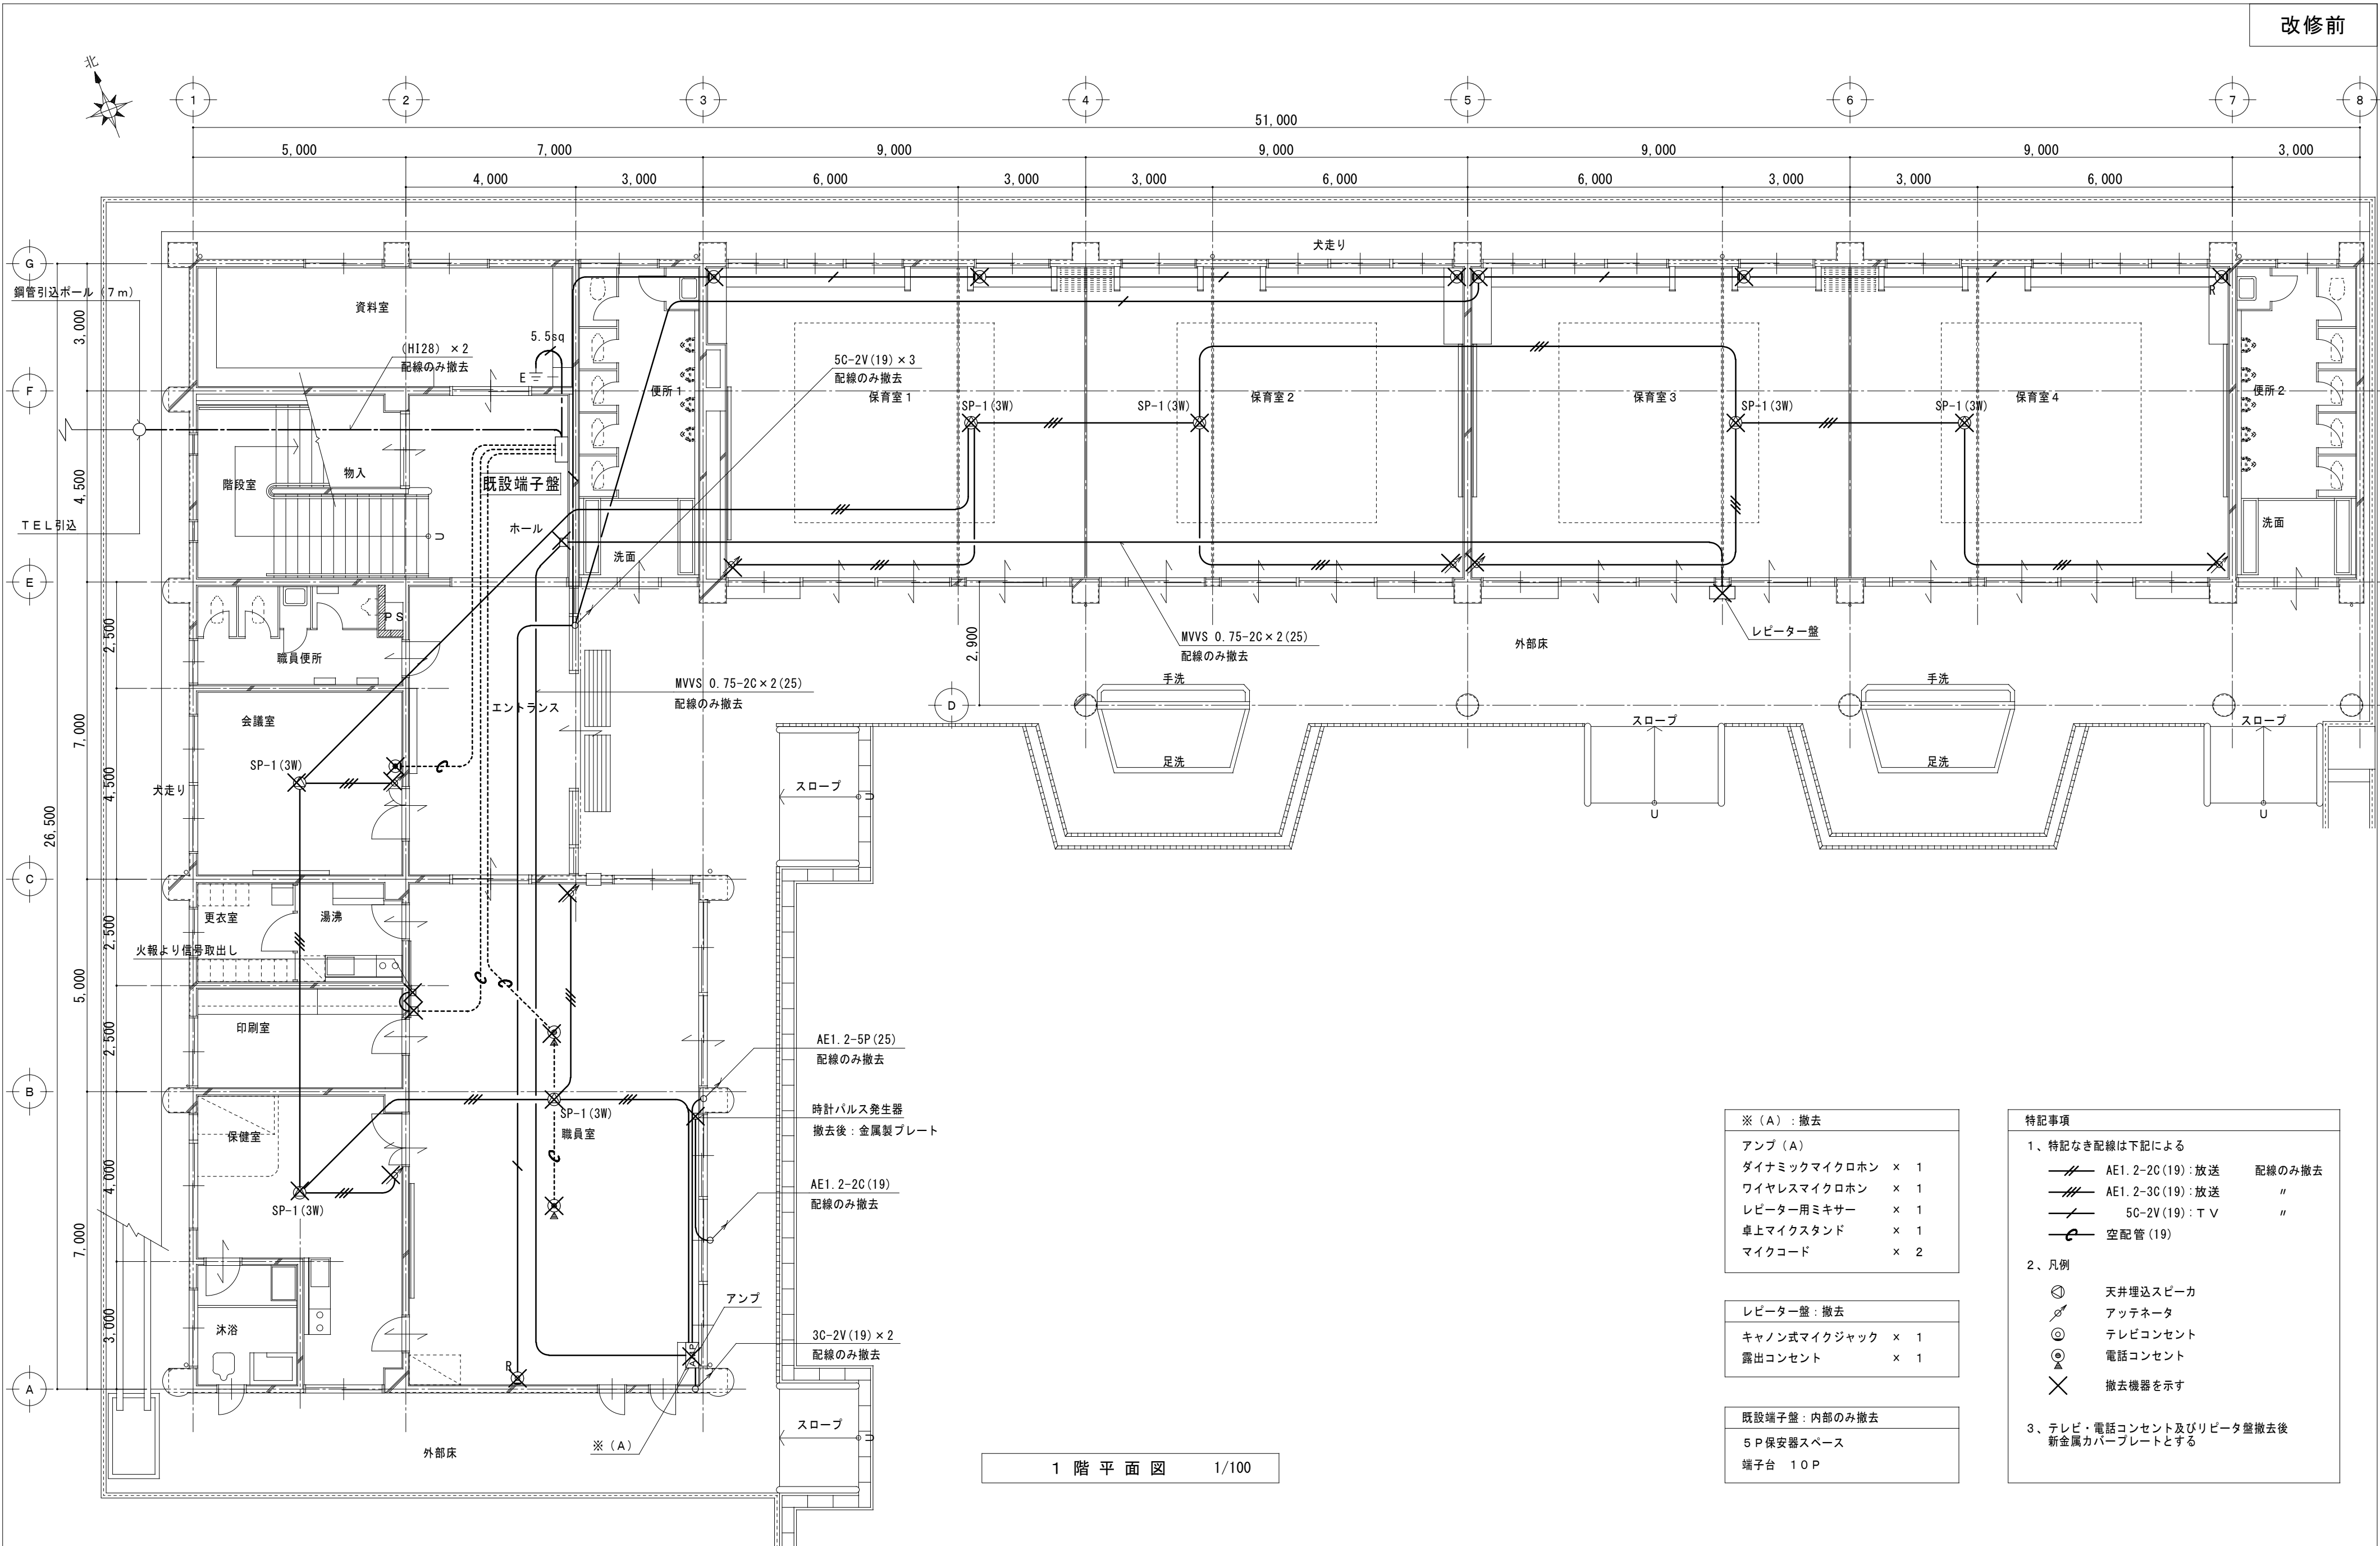


1 階 平 面 図 1/100

※ (A) : 撤去	
アンプ (A)	
ダイナミックマイクロホン	× 1
ワイヤレスマイクロホン	× 1
レピーター用ミキサー	× 1
卓上マイクスタンド	× 1
マイクコード	× 2


レピーター盤: 撤去	
キャノン式マイクジャック	× 1
露出コンセント	× 1

既設端子盤: 内部のみ撤去	
5P保安器スペース	
端子台	10P

特記事項	
1、特記なき配線は下記による	
	AE1. 2-2C(19): 放送 配線のみ撤去
	AE1. 2-3C(19): 放送 "
	5C-2V(19): T V "
	空配管(19)
2、凡例	
	天井埋込スピーカ
	アッテネータ
	テレビコンセント
	電話コンセント
	撤去機器を示す
3、テレビ・電話コンセント及びリピーター盤撤去後 新金属カバープレートとする	

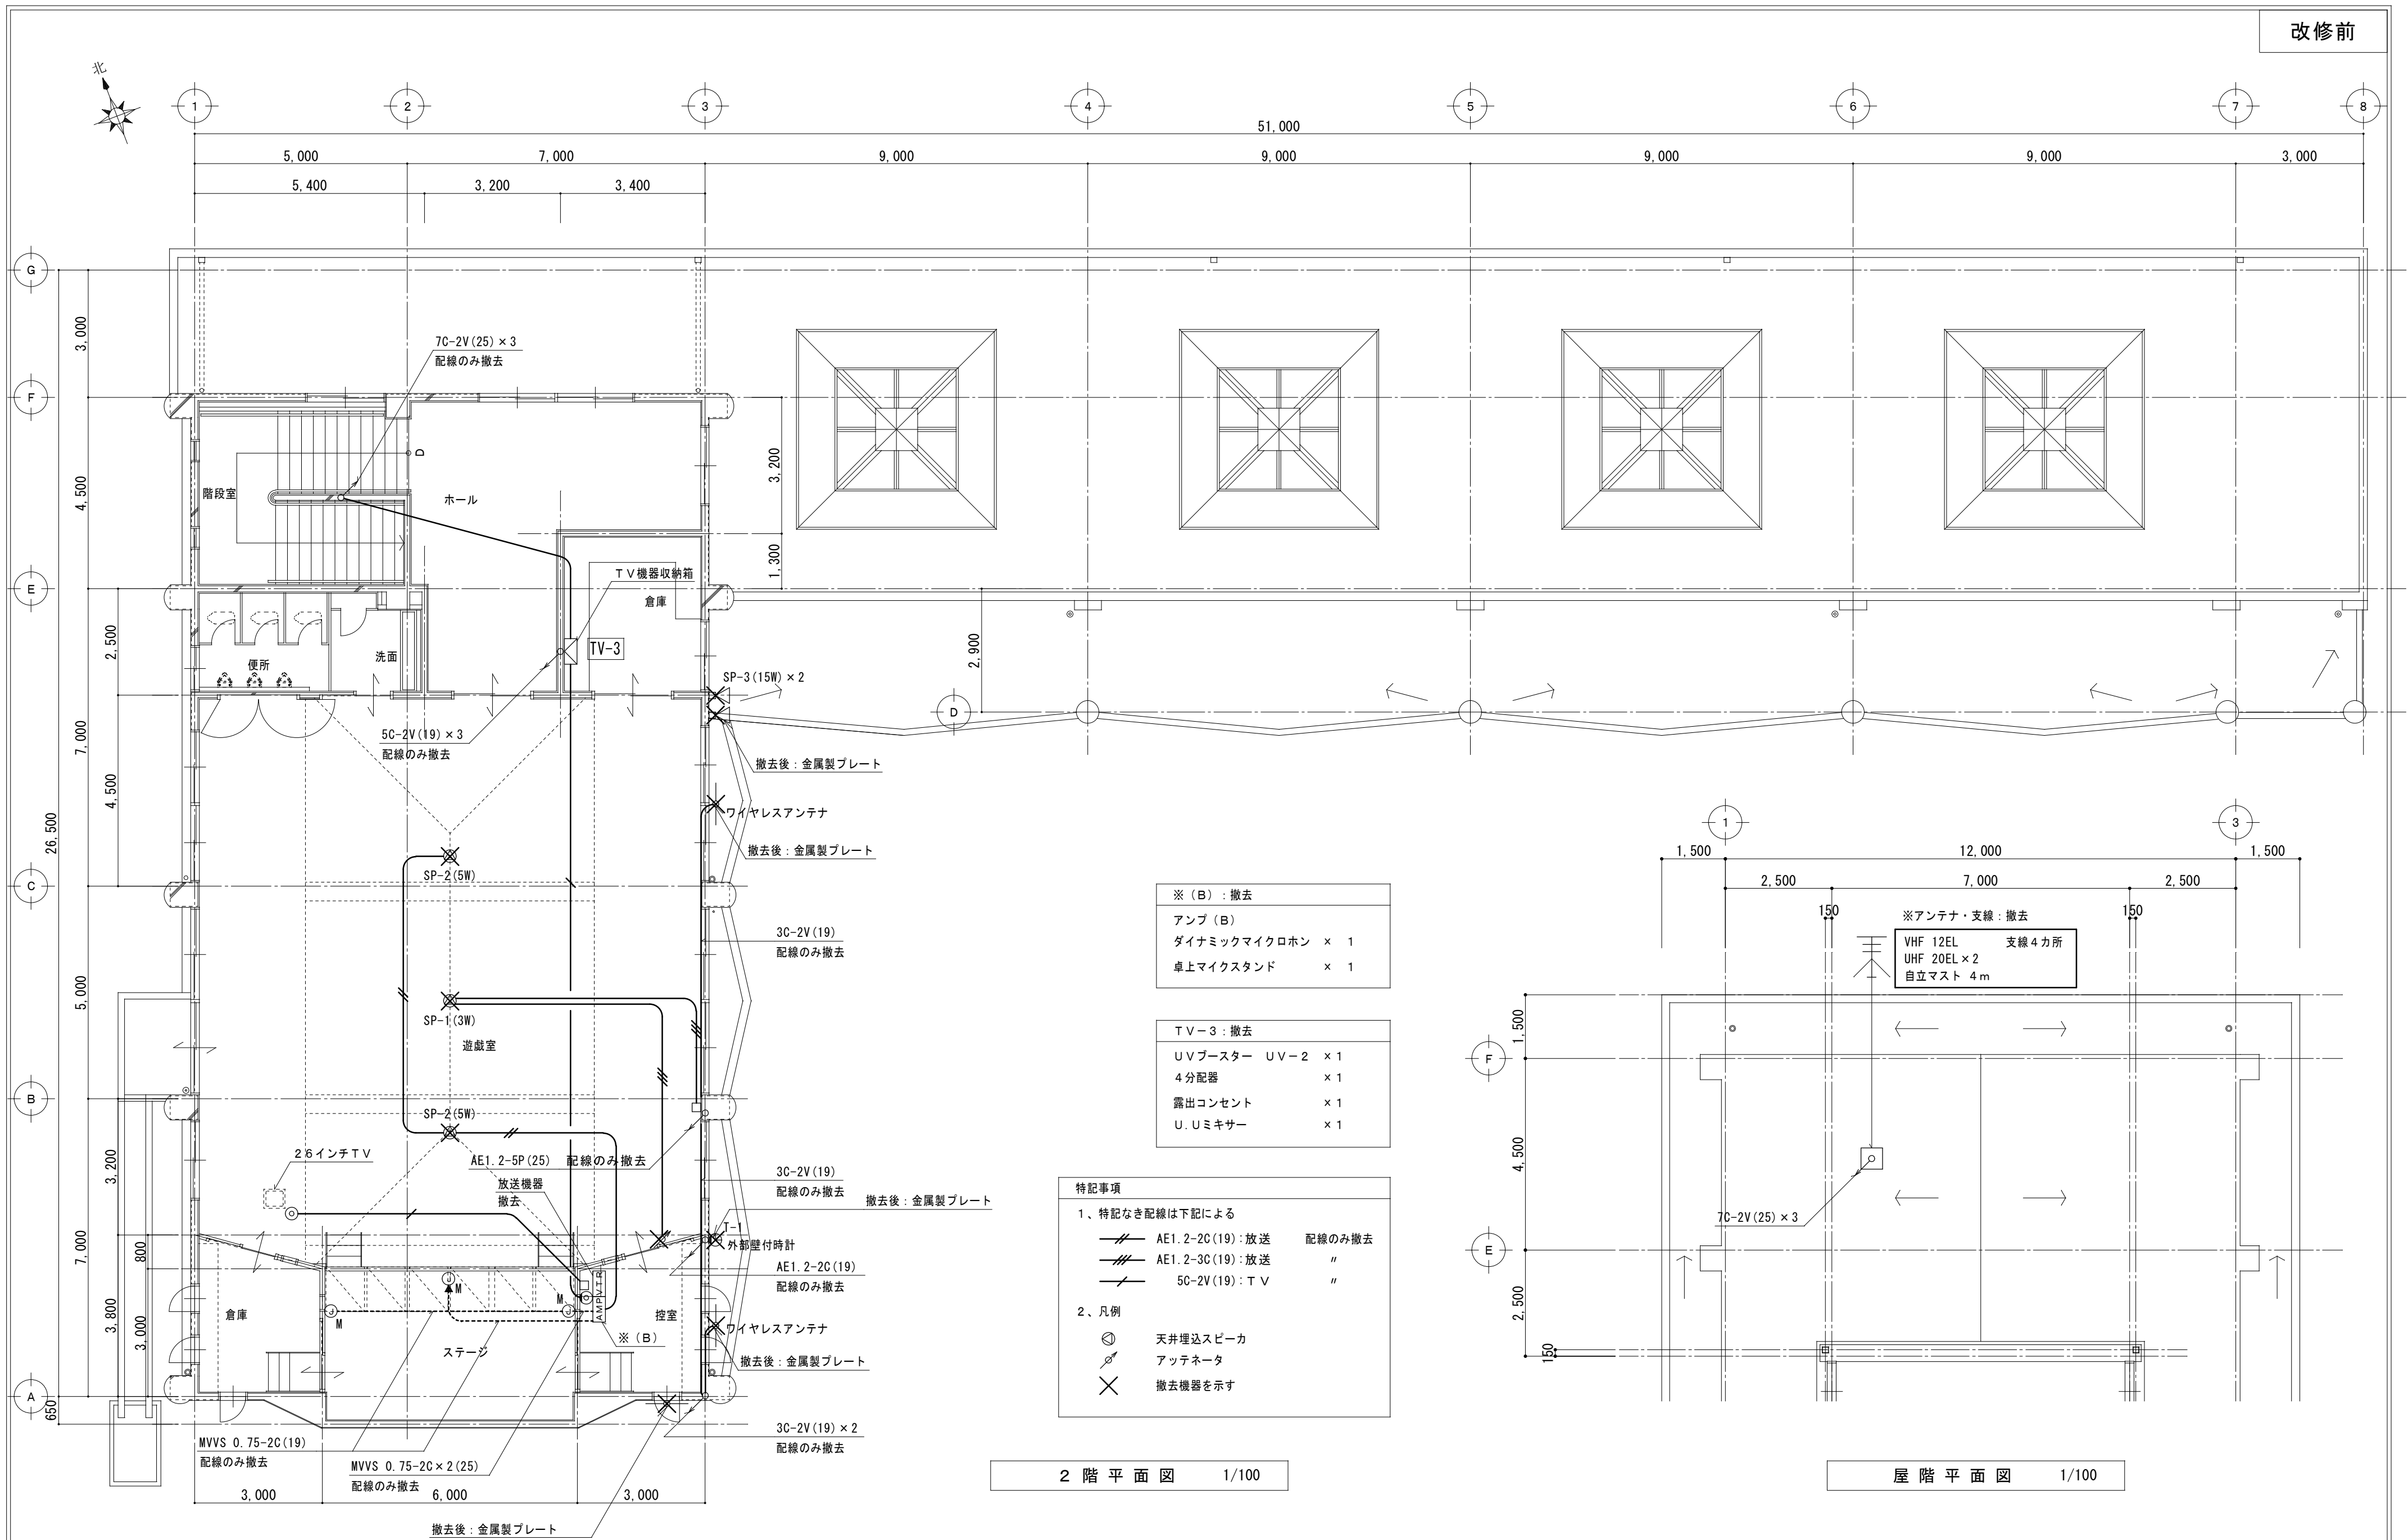


構内交換設備

 (注記)		
1・特記なき配管配線は下記による。		
	: 10G0.5-2P	(PF16)
二重天井内はケーブルがしとし立上げ、立下げ箇所は保護管にて保護すること。		
記 号	名 称	備 考
	壁付電話コンセント	6極4芯むねうしやう
	端子盤	


▽2F

▽1F

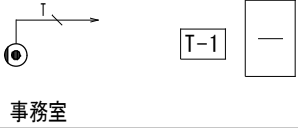



▽2F

▽1F

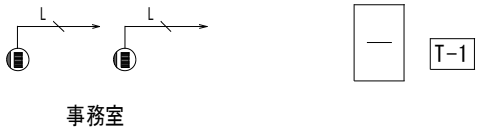


テレビ共同受信設備

 (注記)		
1・特記なき配管配線は下記による。		
	: S-50-FB	(PF16)
二重天井内はケーブルがしとし立上げ、立下げ箇所は保護管にて保護すること。		
記 号	名 称	備 考
	壁付テレビコンセント	1端子 端末
	端子盤	

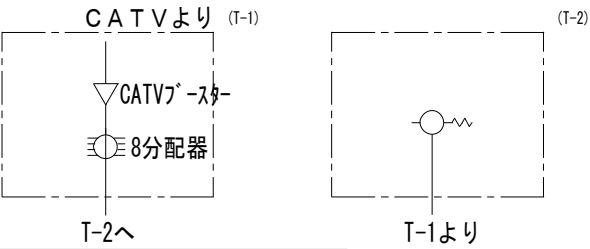


▽2F


▽1F

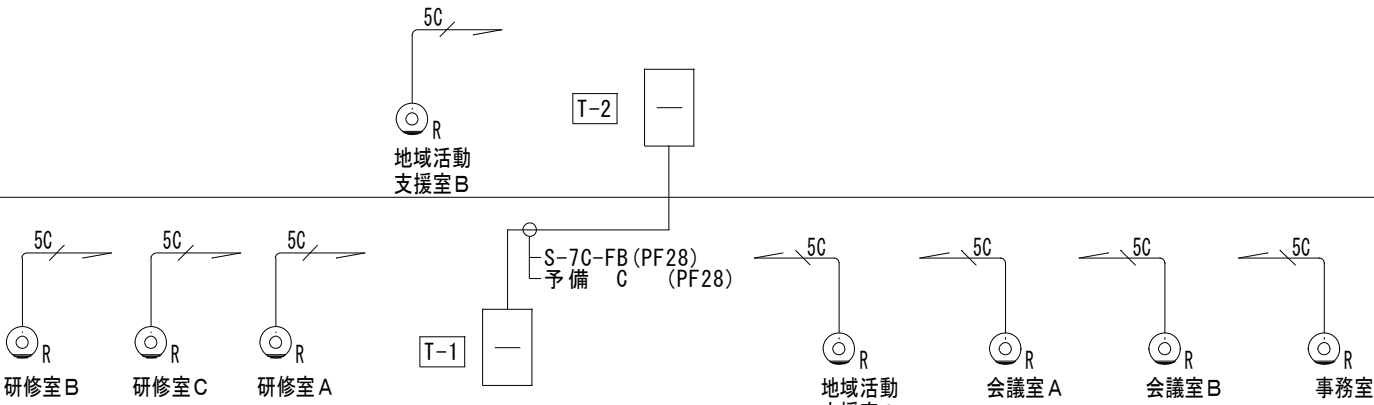

壁 名 称	電話	情報	拡声	テレビ	インターホン	予備ケーブル	備 考
T-1	保安器10回線 ケーブル		――	――	――	――	壁掛型 (上部以外)
	PT+DSU ケーブル	「E-F」 ケーブル x1	――	――	――	――	
	1次 50P	「HUB」 ケーブル x1	20P	系統図参照	10P	10P	
T-2	20P	「HUB」 ケーブル x1	10P	系統図参照	10P	10P	

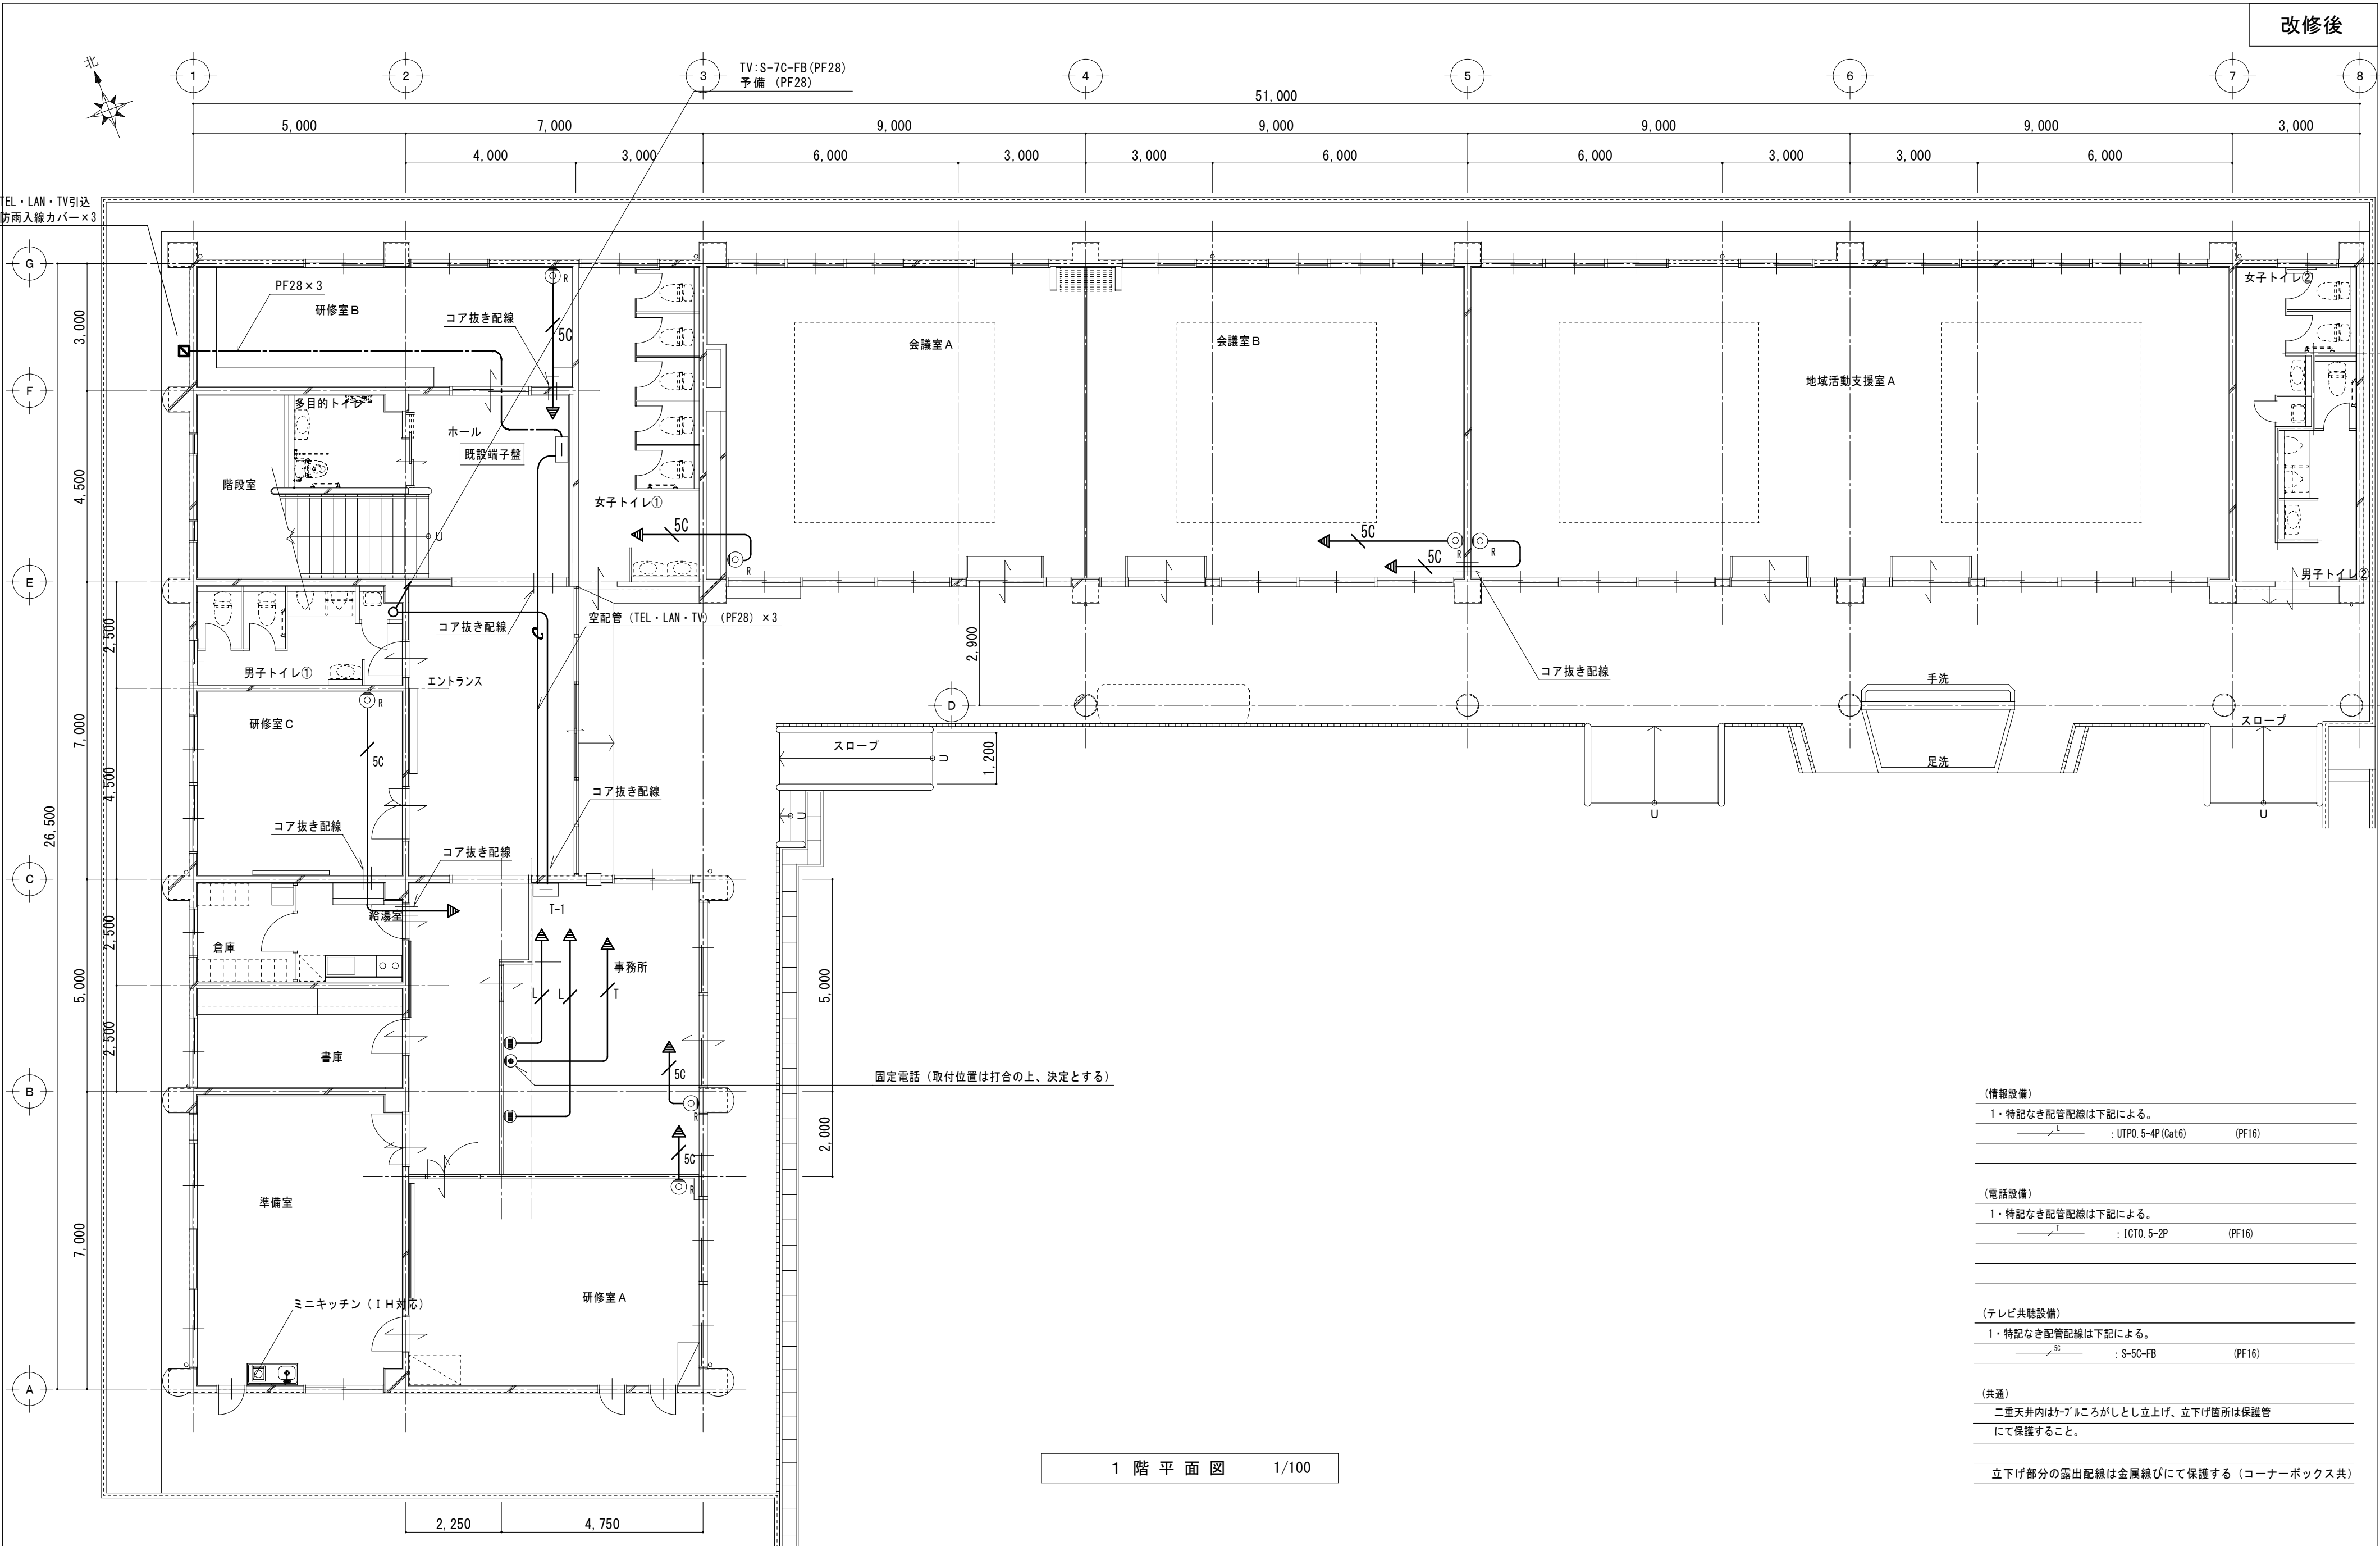


特 記 事 項		MAINO 一級建築士事務所 三重県知事登録 第1-699号 株式会社 前 野 建 築 設 計 一級建築士 第117489号 前 野 初 像 一級建築士 第320204号 前 野 将 輝	一級建築士 第360917号 前田 祐作	設計年月日	工 事 名 称	津市橋南公民館移転に伴う旧津市立修成幼稚園改修工事	図面番号	E-23 原図：A2
					図 面 名 称	改修後 情報・電話・テレビ共聴設備 1階平面図	縮 尺	A2:1/100

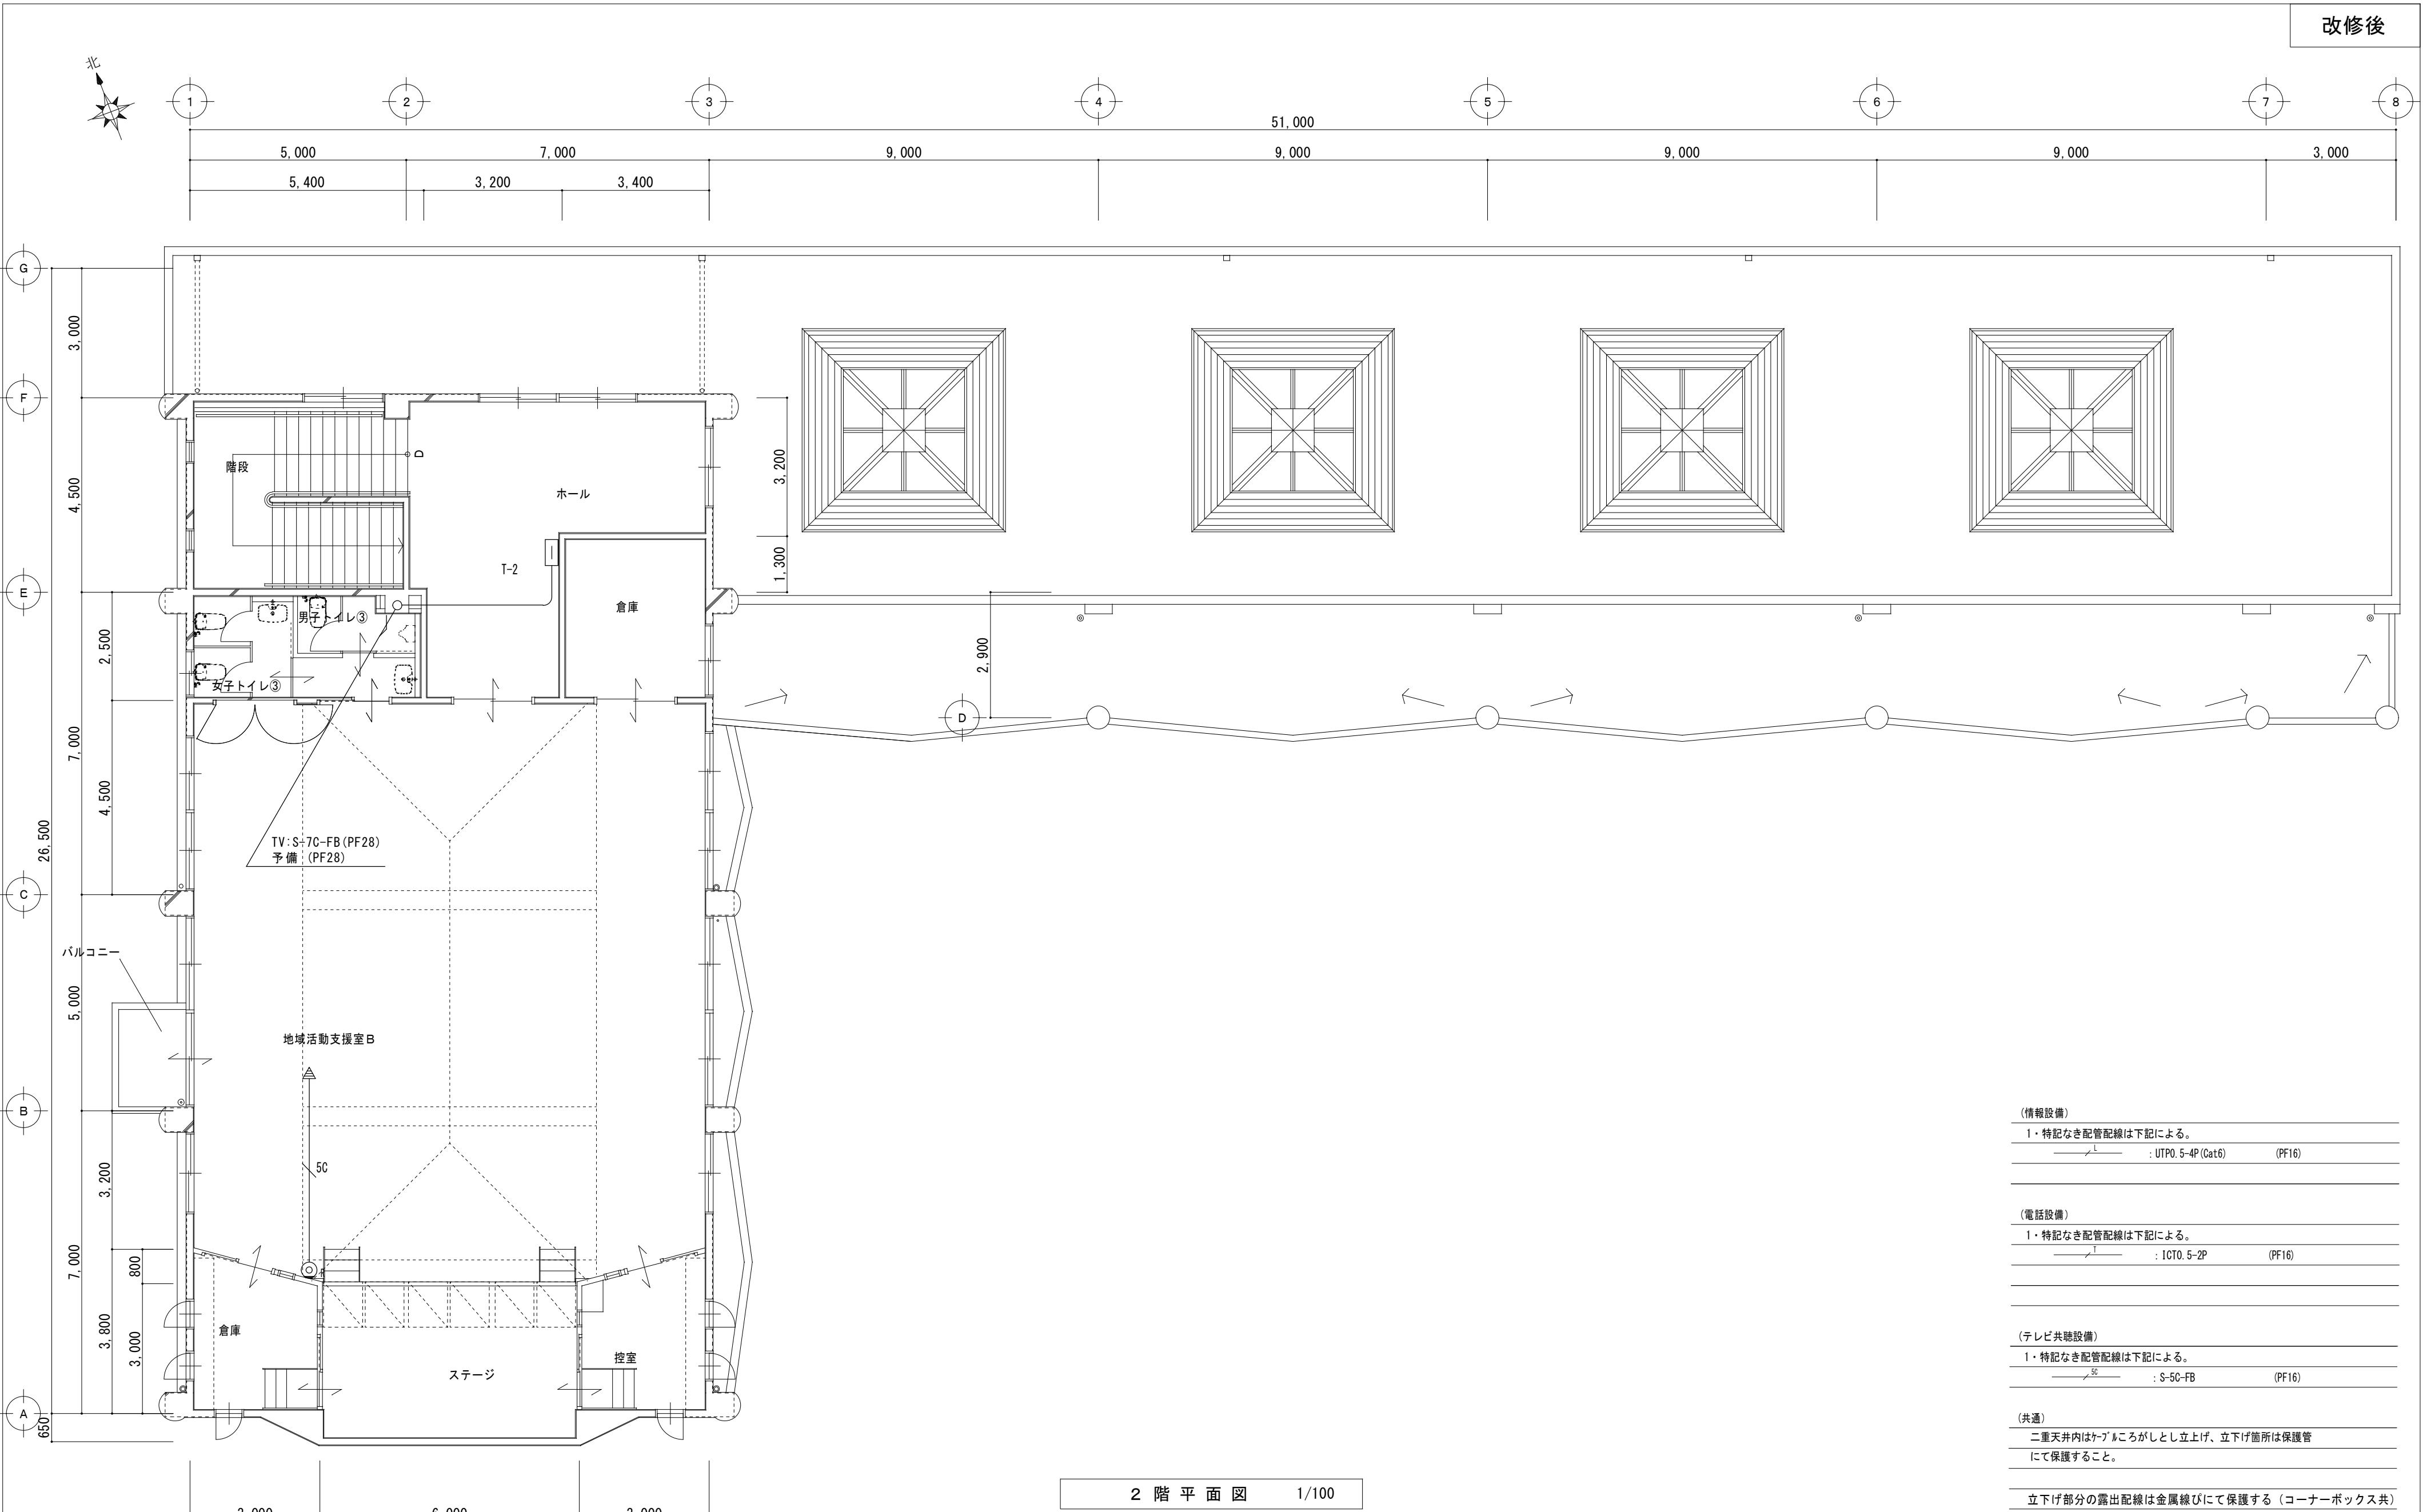

2 階 平 面 図 1/100

- (情報設備)
- 1・特記なき配管配線は下記による。
- UTP0.5-4P (Cat6) (PF16)
- (電話設備)
- 1・特記なき配管配線は下記による。
- IC10.5-2P (PF16)
- (テレビ共聴設備)
- 1・特記なき配管配線は下記による。
- S-5C-FB (PF16)
- (共通)
- 二重天井内はケーブルがしとしし立上げ、立下げ箇所は保護管にて保護すること。
- 立下げ部分の露出配線は金属線びにて保護する (コーナーボックス共)


特 記 事 項		 一級建築士事務所 三重県知事登録 第1-699号 株式会社 前 野 建 築 設 計 一級建築士 第117489号 前 野 初 像 一級建築士 第320204号 前 野 将 輝	一級 建 築 士 第360917号 前 田 祐 作	設 計 年 月 日	工 事 名 称	津市橋南公民館移転に伴う旧津市立修成幼稚園改修工事	図 面 番 号	E-24 原 図 : A2

 



1. 非常放送の電源は専用回路とする

アンプ容量計算表

回線番号	階	回路名称	スピーカ				ATT
						合計 (W)	
			1W	1W			
①	1	事務所、研修室、会議室、他	8	4	12	8	
②		廊下、ホール、給湯室、トイレ		5	5		
③	2	地域支援活動室B	2		2	1	
④		ホール、男子トイレ③、女子トイレ③、倉庫 (ホムロ) 倉庫 (スリッパ)、控室		6	6		
⑤		階段室		1	1		
⑥		(予備)					
～		(予備)					
⑩		(予備)					
		計 (台)	10	16		9	
		合計 (W)	10	16	26		

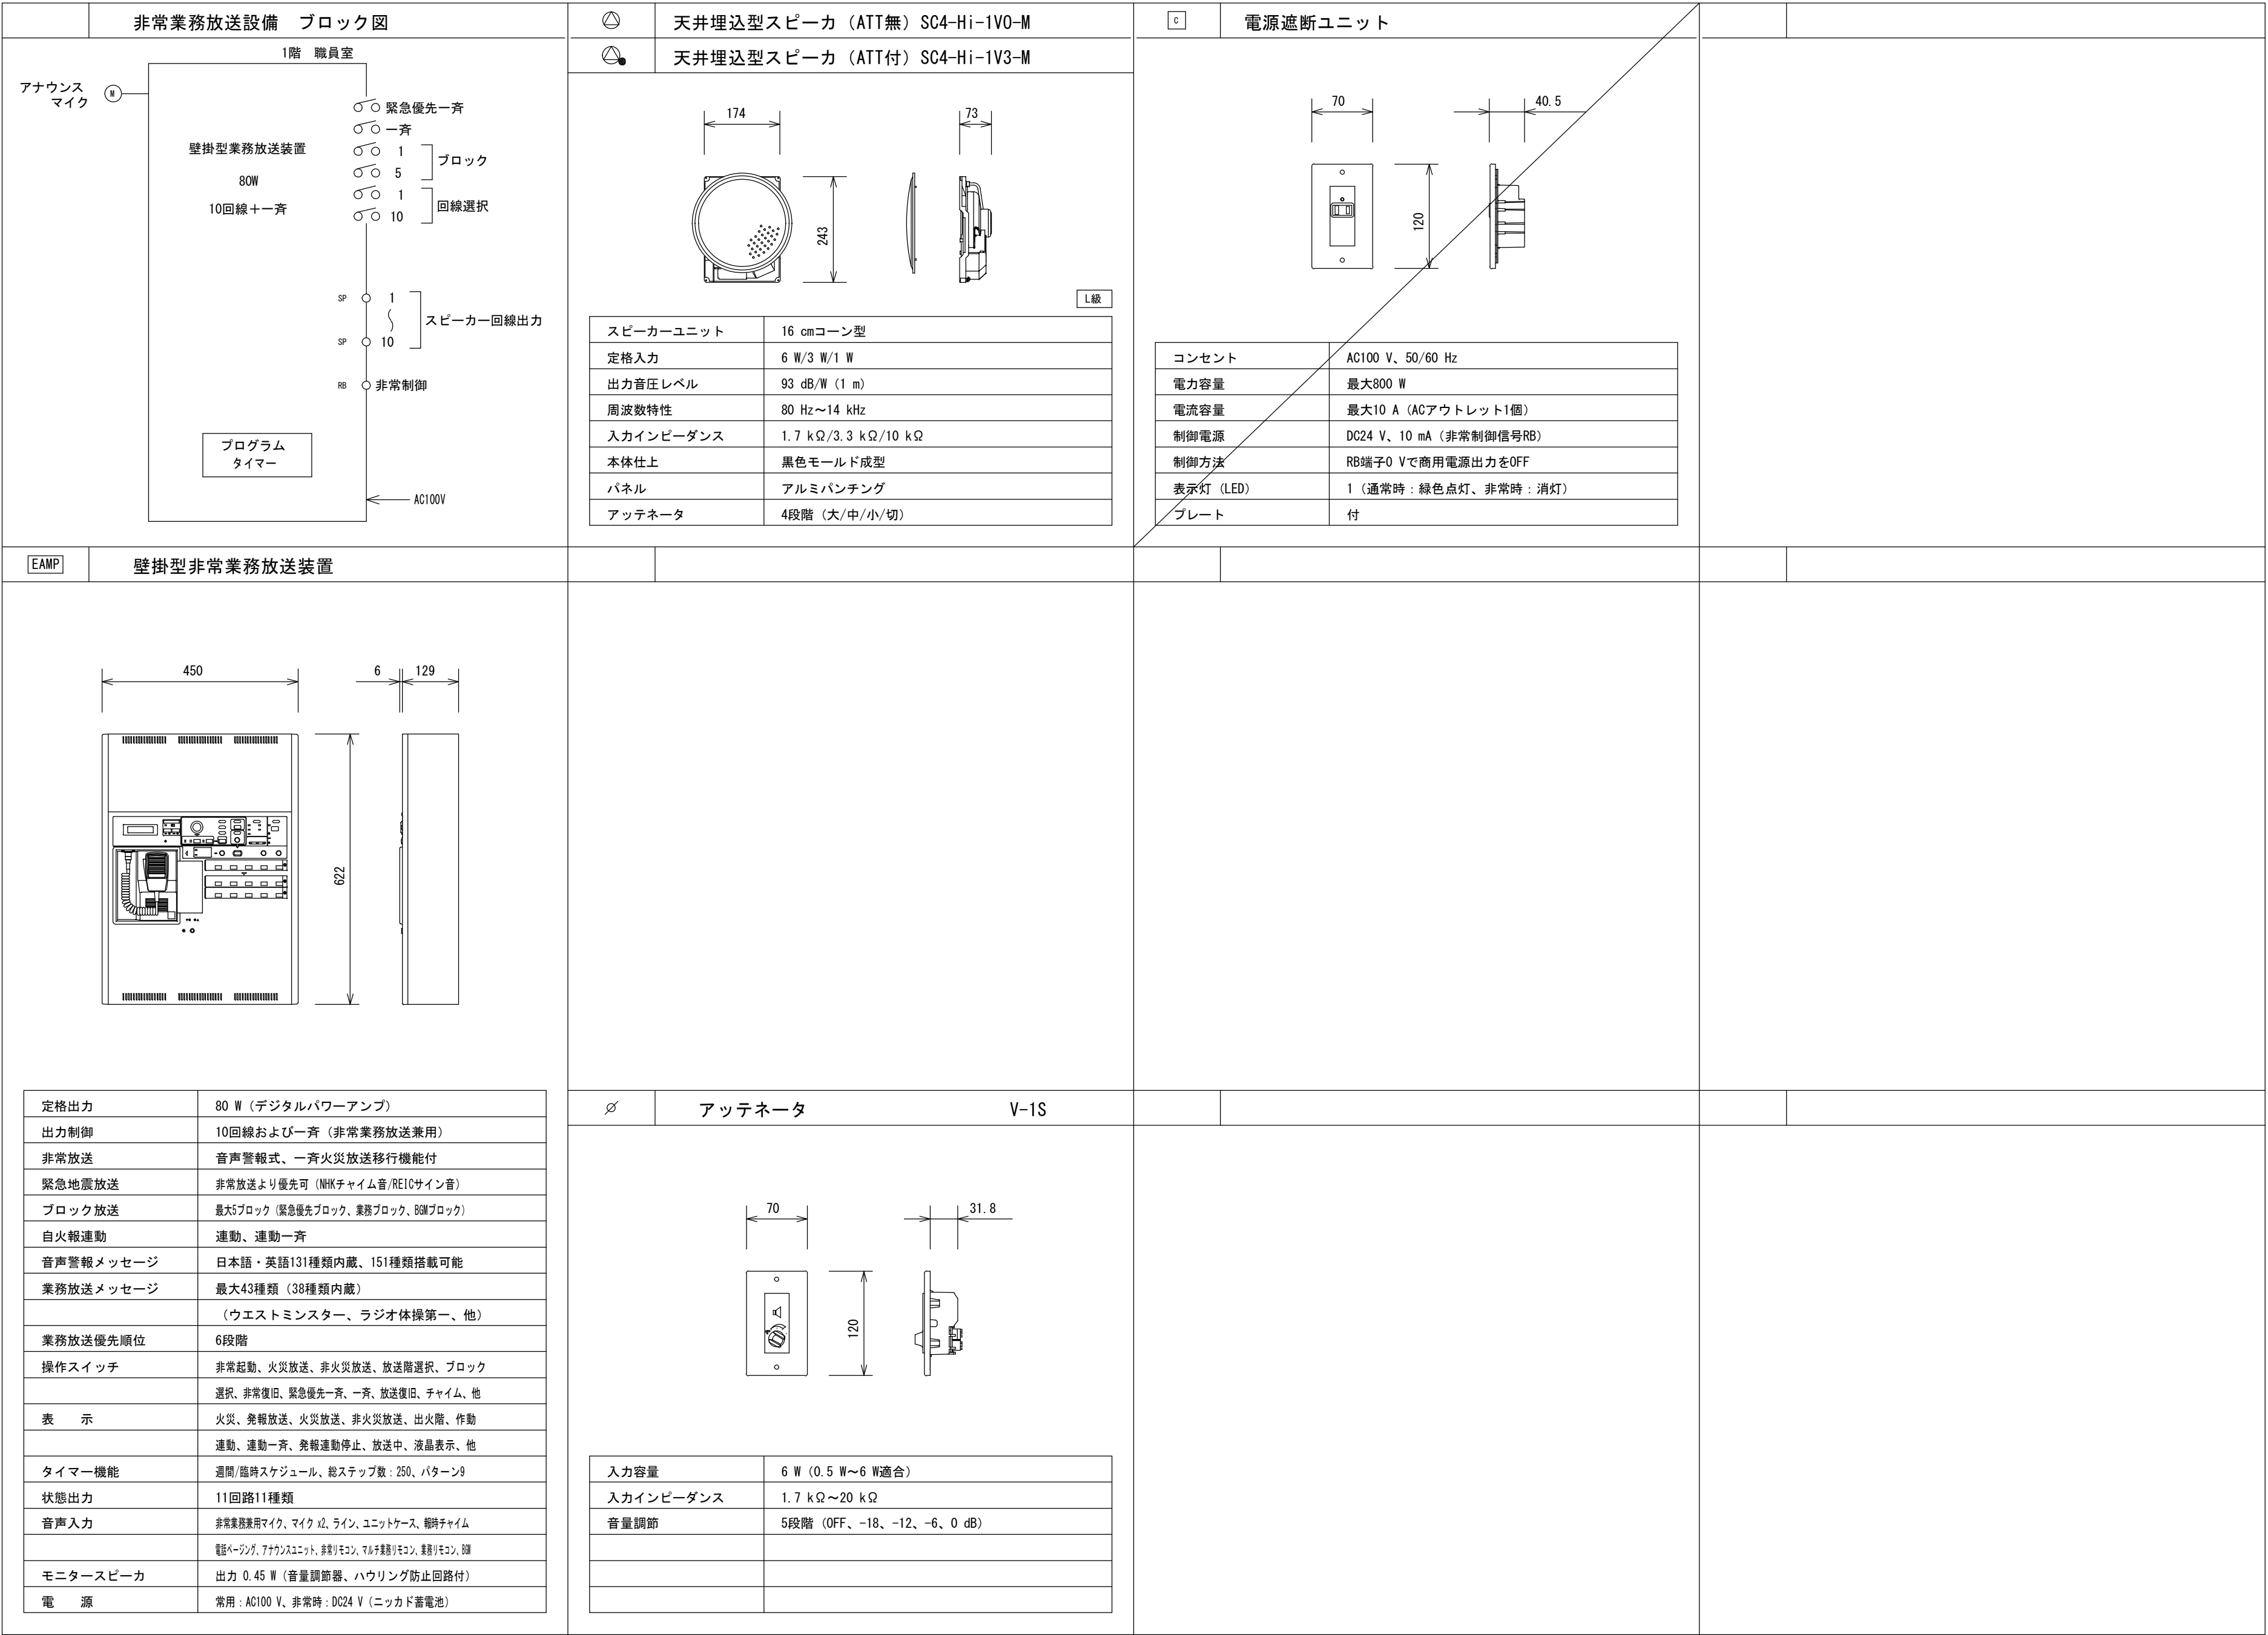

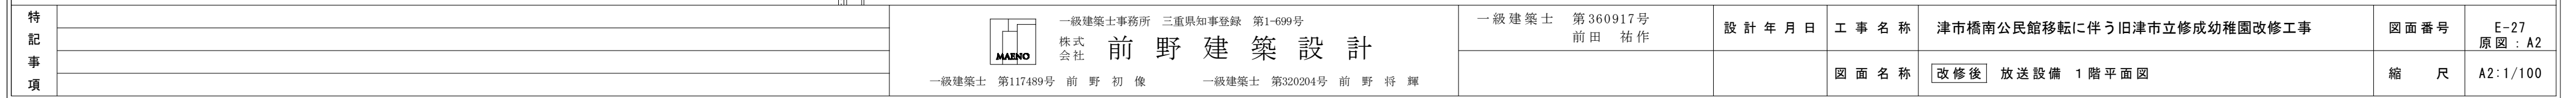

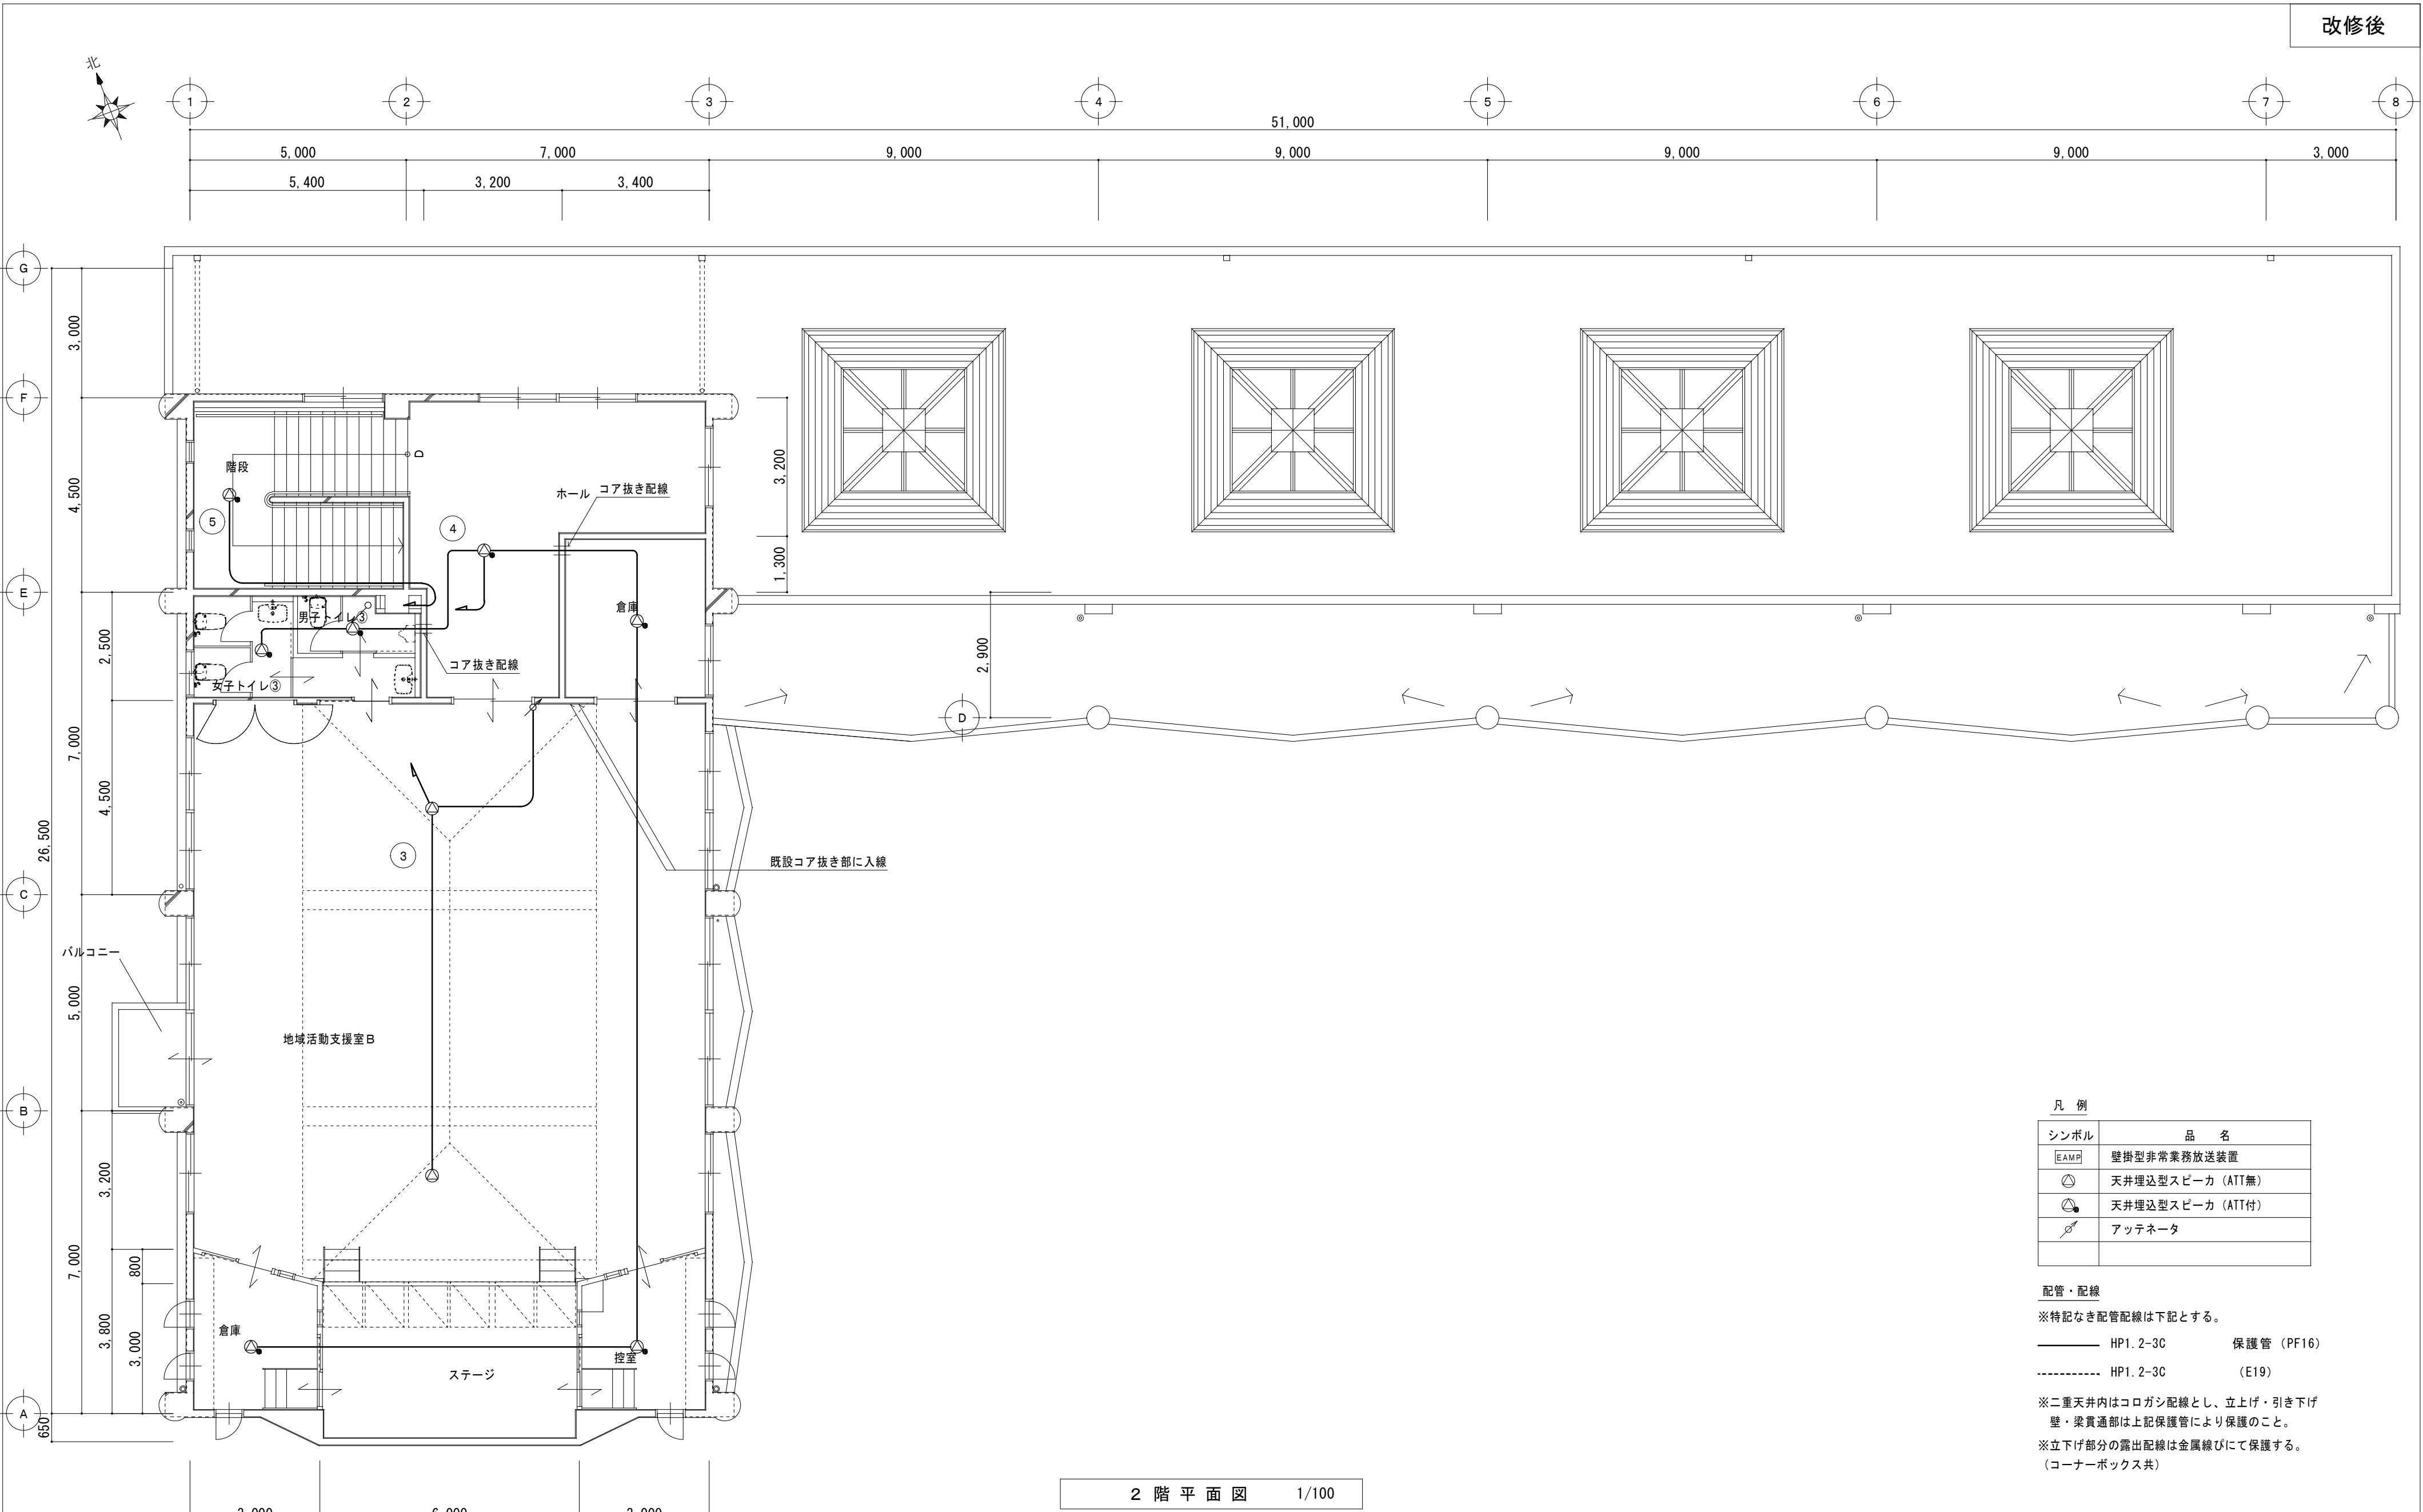


(注記)		
1・特記なき配管配線は下記による。		
———	: AE0. 9-2C	(PF16)
———	: AE0. 9-3C	(PF16)
二重天井内はケーブルころがしとし立上げ、立下げ箇所は保護管にて保護すること。		

記 号	名 称	備 考
—	端子盤	
NC	1窓用呼出表示器	
○	廊下灯	
●	復旧ボタン	
N	トイレ呼出押ボタン	


(注記)		
1・特記なき配管配線は下記による。		
———	: AE0. 9-2C	(PF16)
二重天井内はケーブルころがしとし立上げ、立下げ箇所は保護管にて保護すること。		







記 号	名 称	備 考
—	端子盤	
Ⓛ	インターホン親機（10局）	
Ⓛ	インターホン子機	


トイレ呼出設備

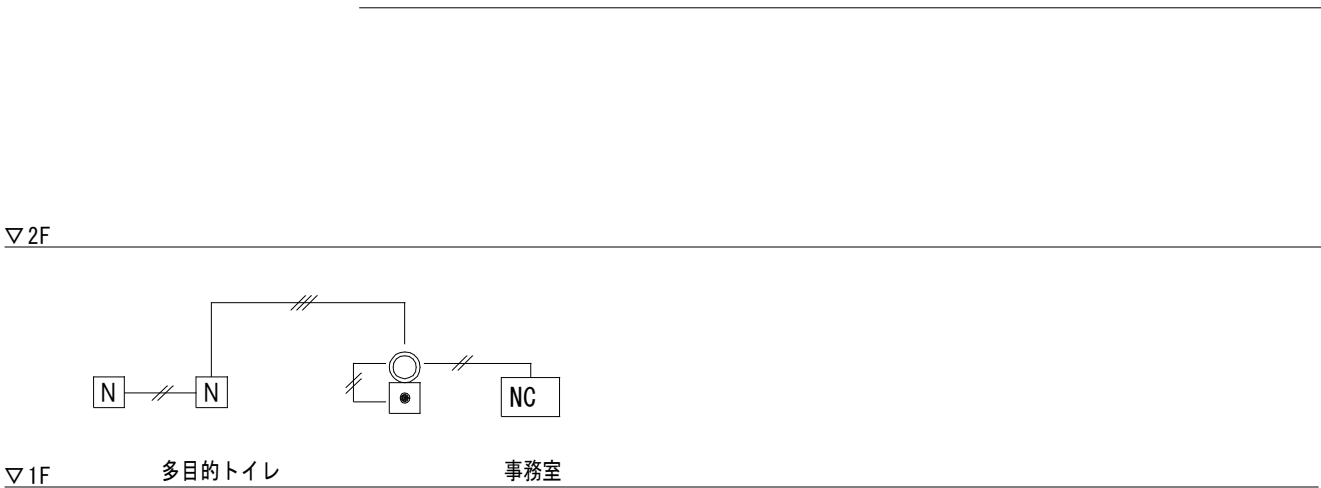

インターホン設備

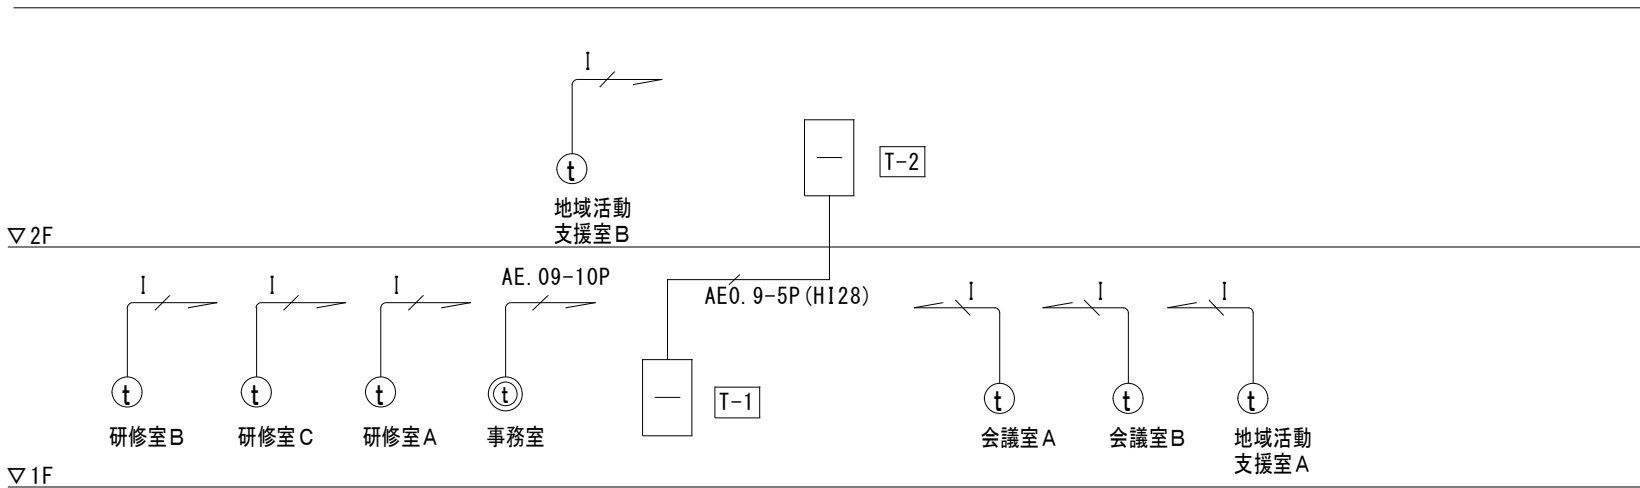

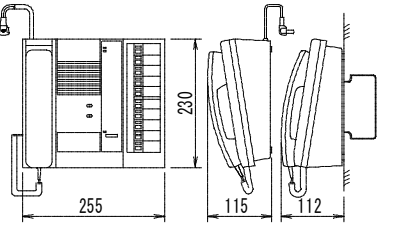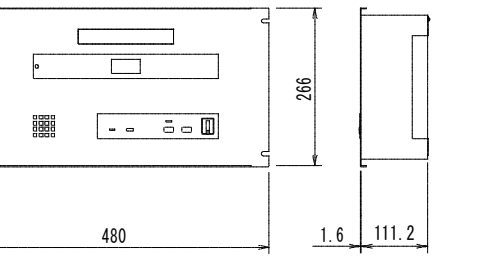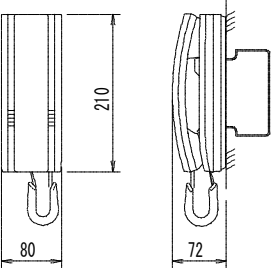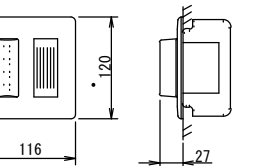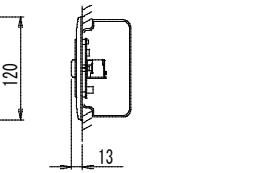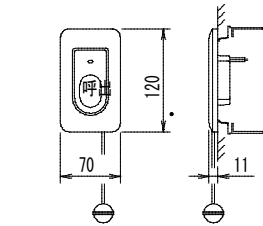インターホン設備機器姿図		※機器の寸法及び姿図は参考とする		トイレ呼出設備機器姿図		※機器の寸法及び姿図は参考とする																															
①	親機（10局用）	親子式	参考品番 TC-10M	NC	1窓用呼出表示器	参考品番 CBN-1C																															
																																					
<table><tr><td>電源電圧</td><td>AC100V</td></tr><tr><td>形 状</td><td>卓上・壁取付（JIS2個用スイッチボックス）両用</td></tr><tr><td>材 質</td><td>樹脂</td></tr><tr><td>局 数</td><td>10局用</td></tr></table>				電源電圧	AC100V	形 状	卓上・壁取付（JIS2個用スイッチボックス）両用	材 質	樹脂	局 数	10局用	<table><tr><td>電源電圧</td><td>AC100V 50/60Hz（内部電源DC12V）</td></tr><tr><td>形 状</td><td>壁付形</td></tr><tr><td>材 質</td><td>SPCC t1.2</td></tr><tr><td>窓 数</td><td>1窓</td></tr><tr><td>表示方式</td><td>呼出音と表示窓点灯</td></tr></table>				電源電圧	AC100V 50/60Hz（内部電源DC12V）	形 状	壁付形	材 質	SPCC t1.2	窓 数	1窓	表示方式	呼出音と表示窓点灯												
電源電圧	AC100V																																				
形 状	卓上・壁取付（JIS2個用スイッチボックス）両用																																				
材 質	樹脂																																				
局 数	10局用																																				
電源電圧	AC100V 50/60Hz（内部電源DC12V）																																				
形 状	壁付形																																				
材 質	SPCC t1.2																																				
窓 数	1窓																																				
表示方式	呼出音と表示窓点灯																																				
④	子機	親子式	参考品番 TB-SE	○	ブザー付廊下灯	参考品番 NR-BZLB27	●	復旧ボタン	N	トイレ呼出押ボタン	参考品番 NBR-7HWA																										
																																					
<table><tr><td>形 状</td><td>壁掛形（JIS1個用スイッチボックス）</td></tr><tr><td>材 質</td><td>樹脂</td></tr></table>				形 状	壁掛形（JIS1個用スイッチボックス）	材 質	樹脂	<table><tr><td>形 状</td><td>壁埋込形（JIS1個用スイッチボックス）</td></tr><tr><td>材 質</td><td>パネル：ABS樹脂、ランプカバー：ポリカーボネート</td></tr><tr><td>表示灯</td><td>赤色LED</td></tr><tr><td>備 考</td><td>ブザー付</td></tr></table>				形 状	壁埋込形（JIS1個用スイッチボックス）	材 質	パネル：ABS樹脂、ランプカバー：ポリカーボネート	表示灯	赤色LED	備 考	ブザー付	<table><tr><td>形 状</td><td>壁埋込型（JIS1個用スイッチボックス）</td></tr><tr><td>材 質</td><td>樹脂</td></tr><tr><td>備 考</td><td>非防水形</td></tr></table>				形 状	壁埋込型（JIS1個用スイッチボックス）	材 質	樹脂	備 考	非防水形	<table><tr><td>形 状</td><td>壁埋込型（JIS1個用スイッチボックス）</td></tr><tr><td>材 質</td><td>自己消火性樹脂</td></tr><tr><td>備 考</td><td>引きひも式、押ボタン式両用</td></tr></table>	形 状	壁埋込型（JIS1個用スイッチボックス）	材 質	自己消火性樹脂	備 考	引きひも式、押ボタン式両用	
形 状	壁掛形（JIS1個用スイッチボックス）																																				
材 質	樹脂																																				
形 状	壁埋込形（JIS1個用スイッチボックス）																																				
材 質	パネル：ABS樹脂、ランプカバー：ポリカーボネート																																				
表示灯	赤色LED																																				
備 考	ブザー付																																				
形 状	壁埋込型（JIS1個用スイッチボックス）																																				
材 質	樹脂																																				
備 考	非防水形																																				
形 状	壁埋込型（JIS1個用スイッチボックス）																																				
材 質	自己消火性樹脂																																				
備 考	引きひも式、押ボタン式両用																																				

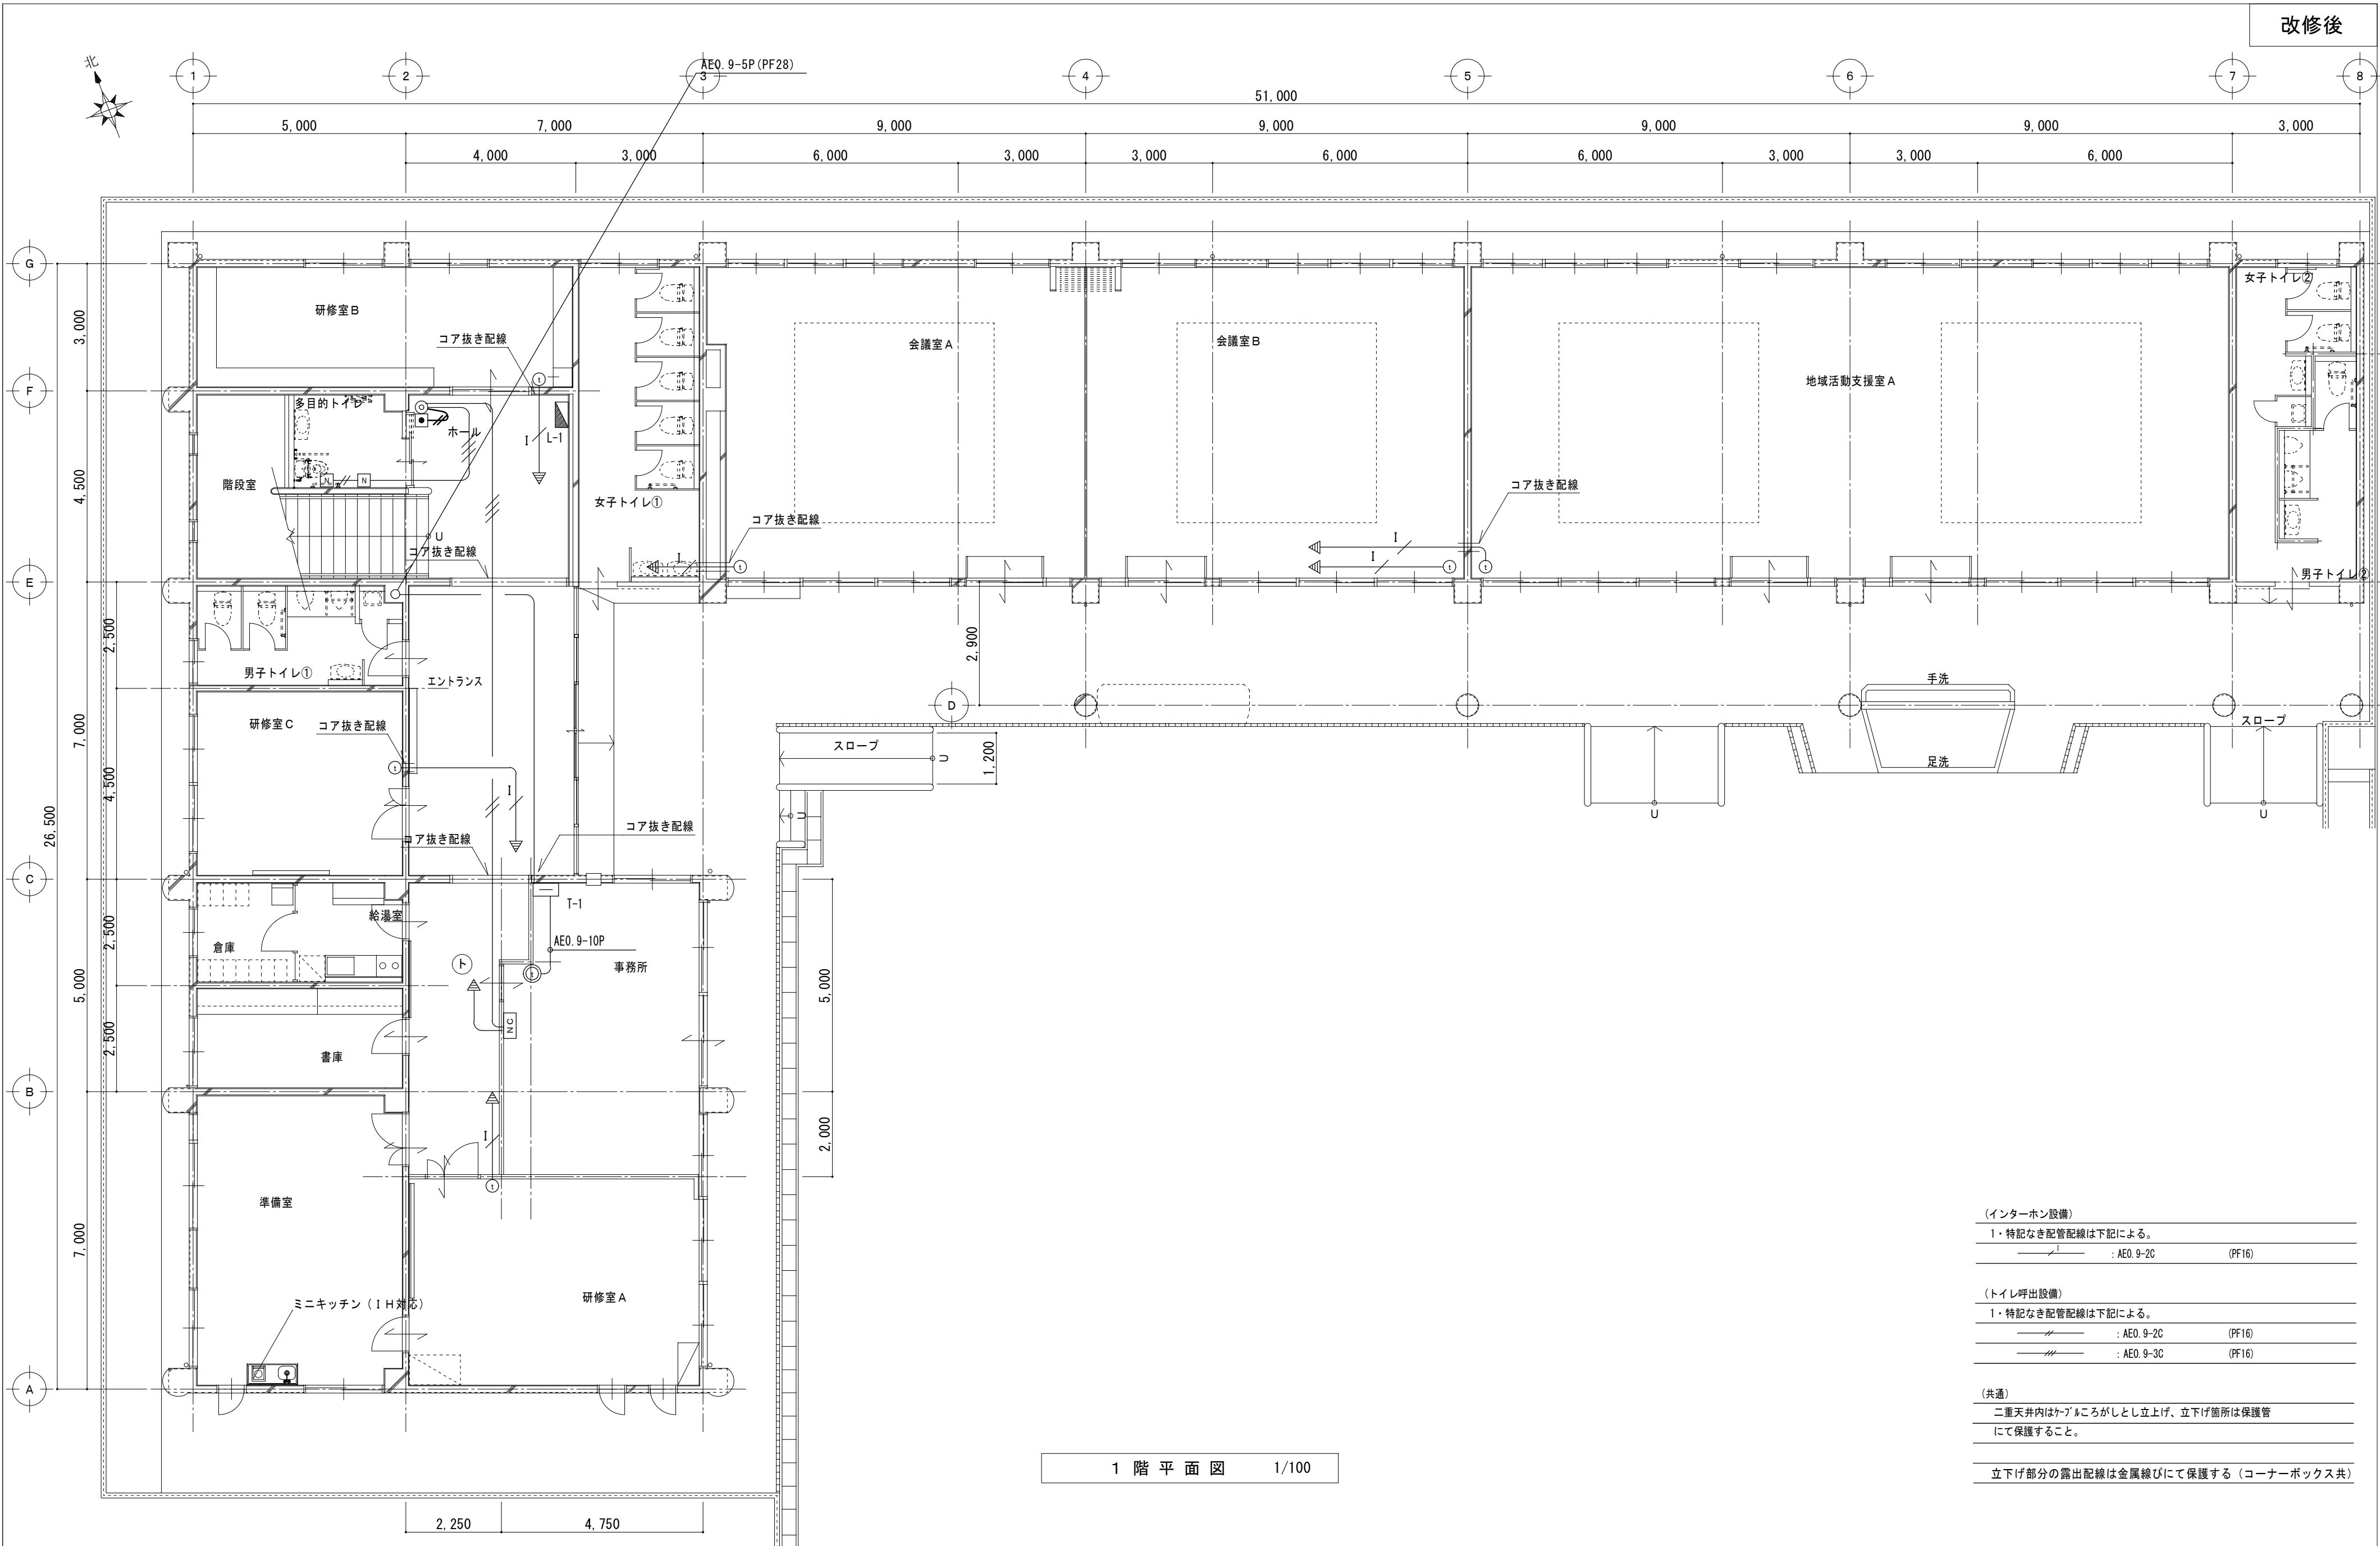


1 階 平 面 図 1/100


改修後

- (インターホン設備)
- 1・特記なき配管配線は下記による。
- : AEO. 9-2C (PF16)
- (トイレ呼出設備)
- 1・特記なき配管配線は下記による。
- : AEO. 9-2C (PF16)
- : AEO. 9-3C (PF16)
- (共通)
- 二重天井内はケーブルがしとしし立上げ、立下げ箇所は保護管にて保護すること。
- 立下げ部分の露出配線は金属線びにて保護する (コーナーボックス共)

特 記 事 項		 一級建築士事務所 三重県知事登録 第1-699号 株式会社 前 野 建 築 設 計 一級建築士 第117489号 前 野 初 像 一級建築士 第320204号 前 野 将 輝	一級建築士 第360917号 前田 祐作	設 計 年 月 日	工 事 名 称	津市橋南公民館移転に伴う旧津市立修成幼稚園改修工事	図面番号	E-30 原図：A2
					図 面 名 称	改修後 インターホン・トイレ呼出設備 1階平面図	縮 尺	A2:1/100

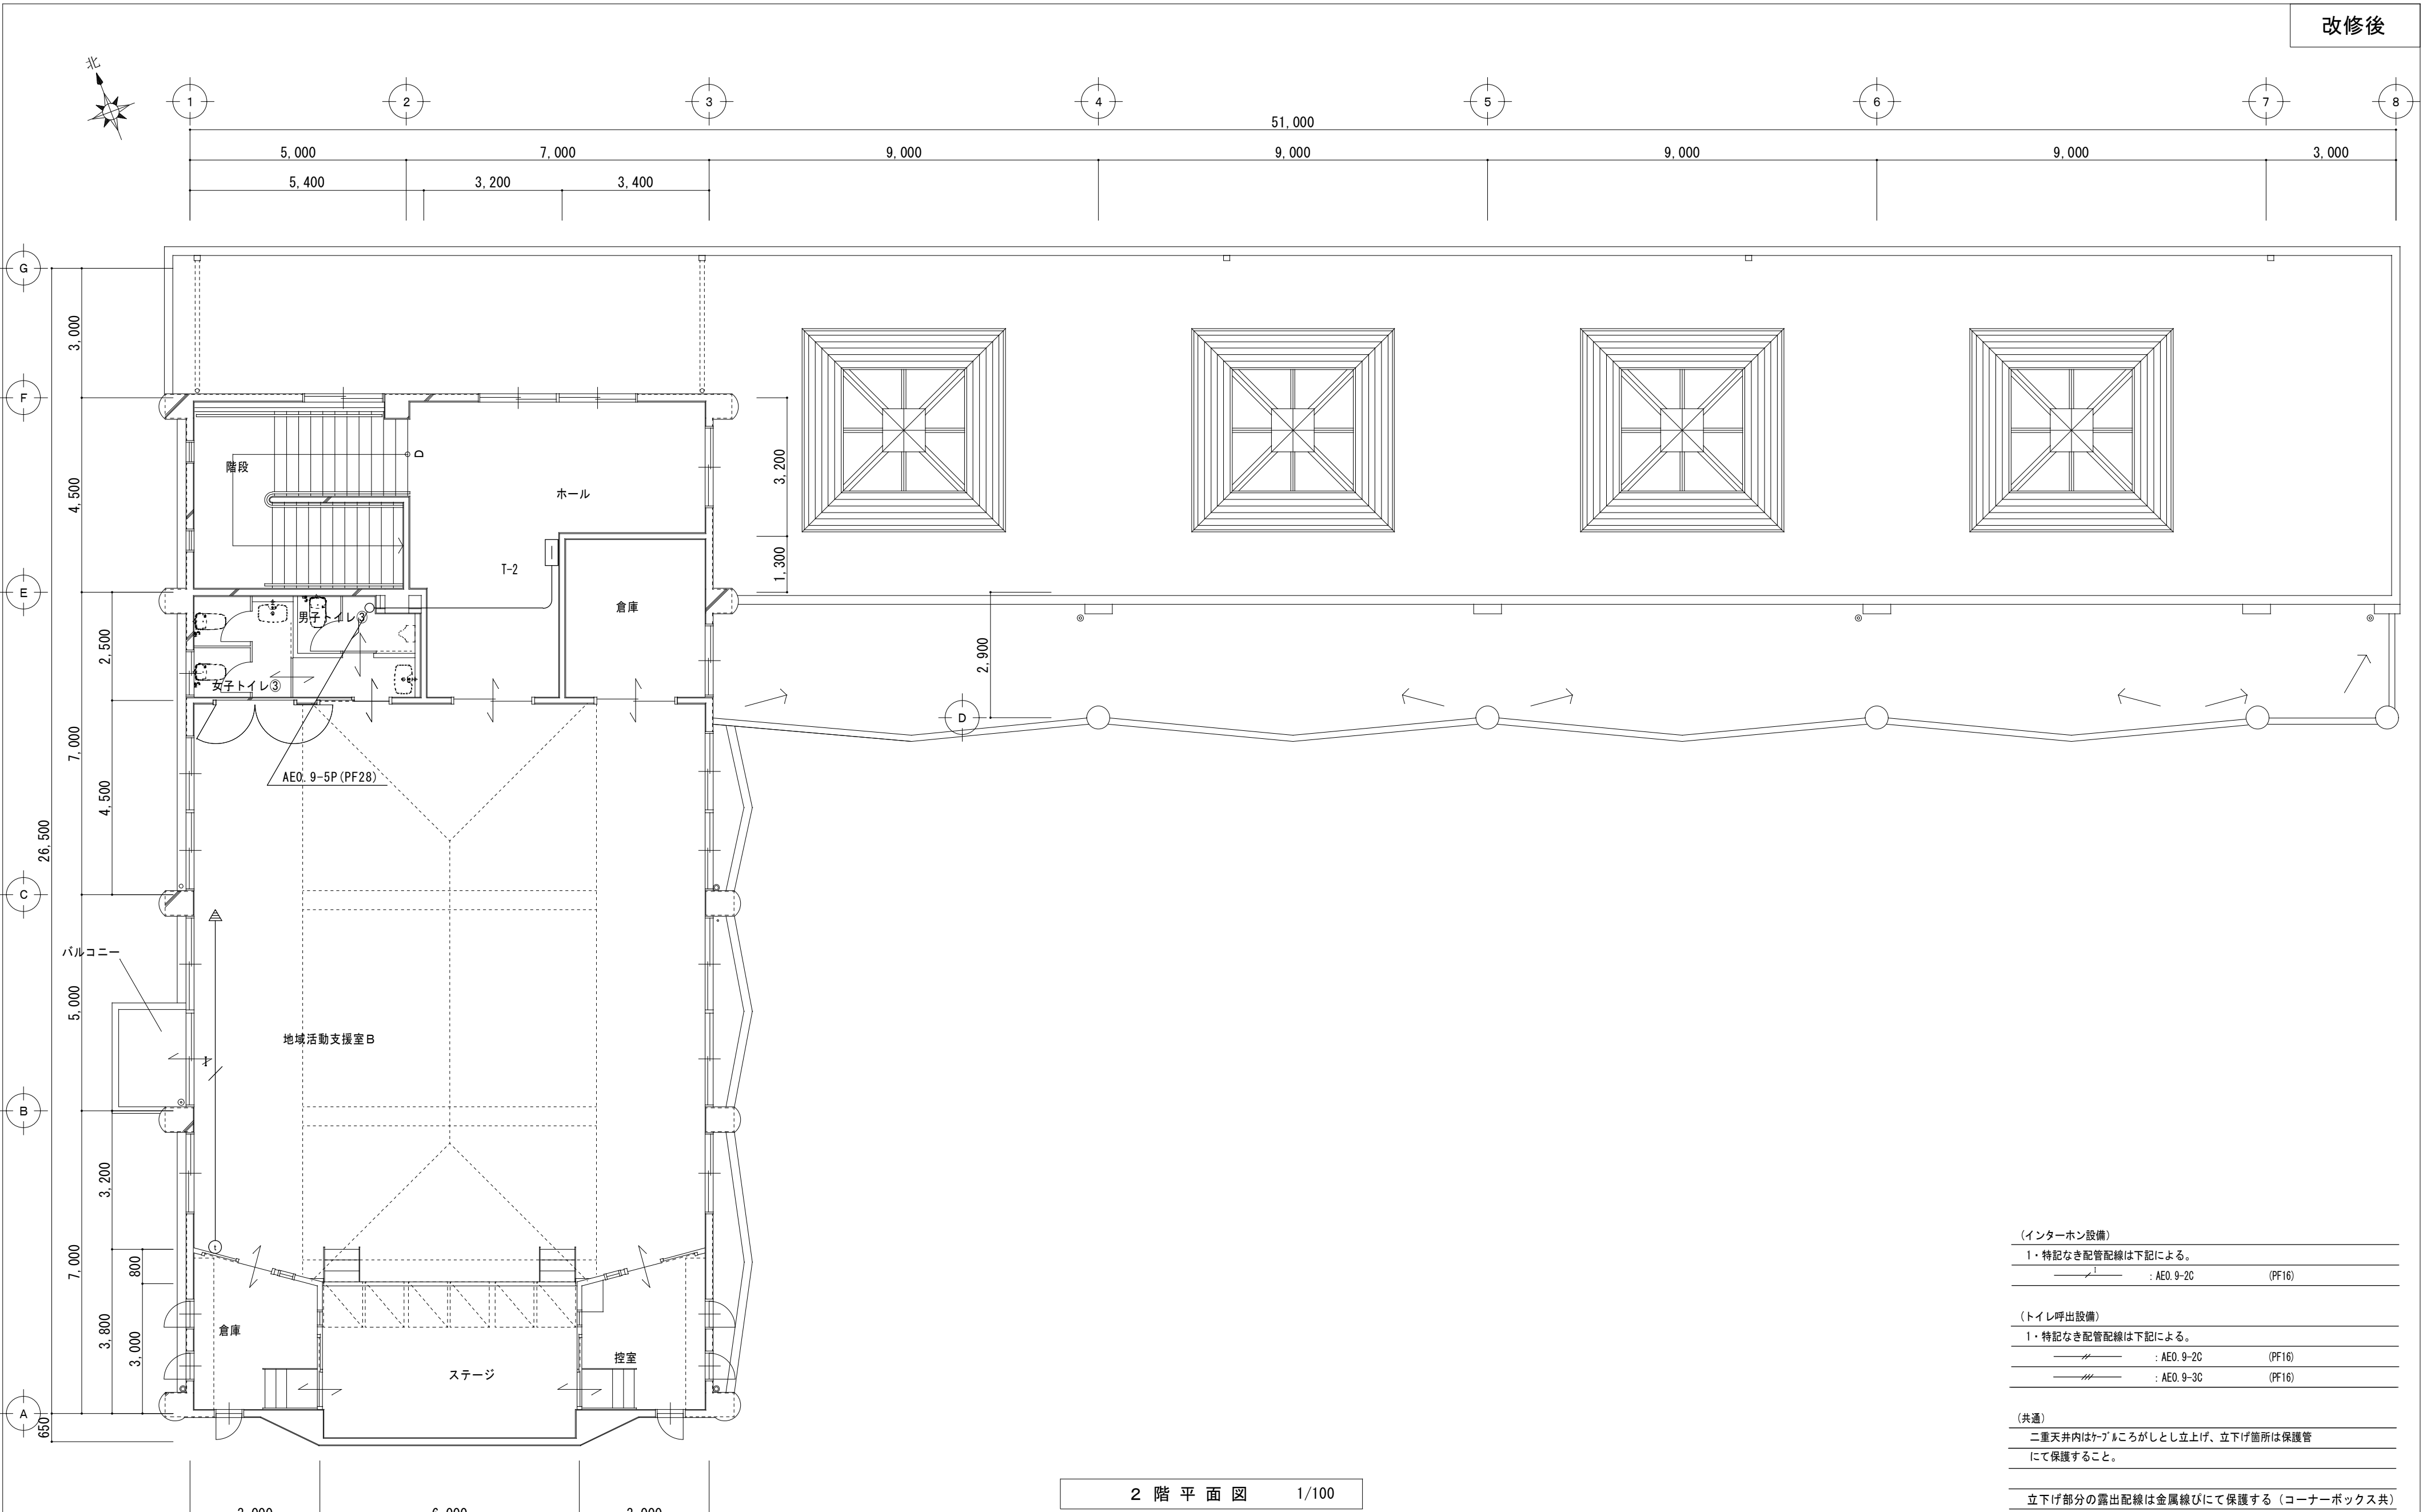


特 記 事 項		 一級建築士事務所 三重県知事登録 第1-699号 株式会社 前 野 建 築 設 計 一級建築士 第117489号 前 野 初 像 一級建築士 第320204号 前 野 将 輝	一級 建 築 士 第360917号 前 田 祐 作	設 計 年 月 日	工 事 名 称	津市橋南公民館移転に伴う旧津市立修成幼稚園改修工事	図面番号	E-31 原 図 : A2
					図 面 名 称	改修後 インターホン・トイレ呼出設備 2 階 平 面 図	縮 尺	A2:1/100

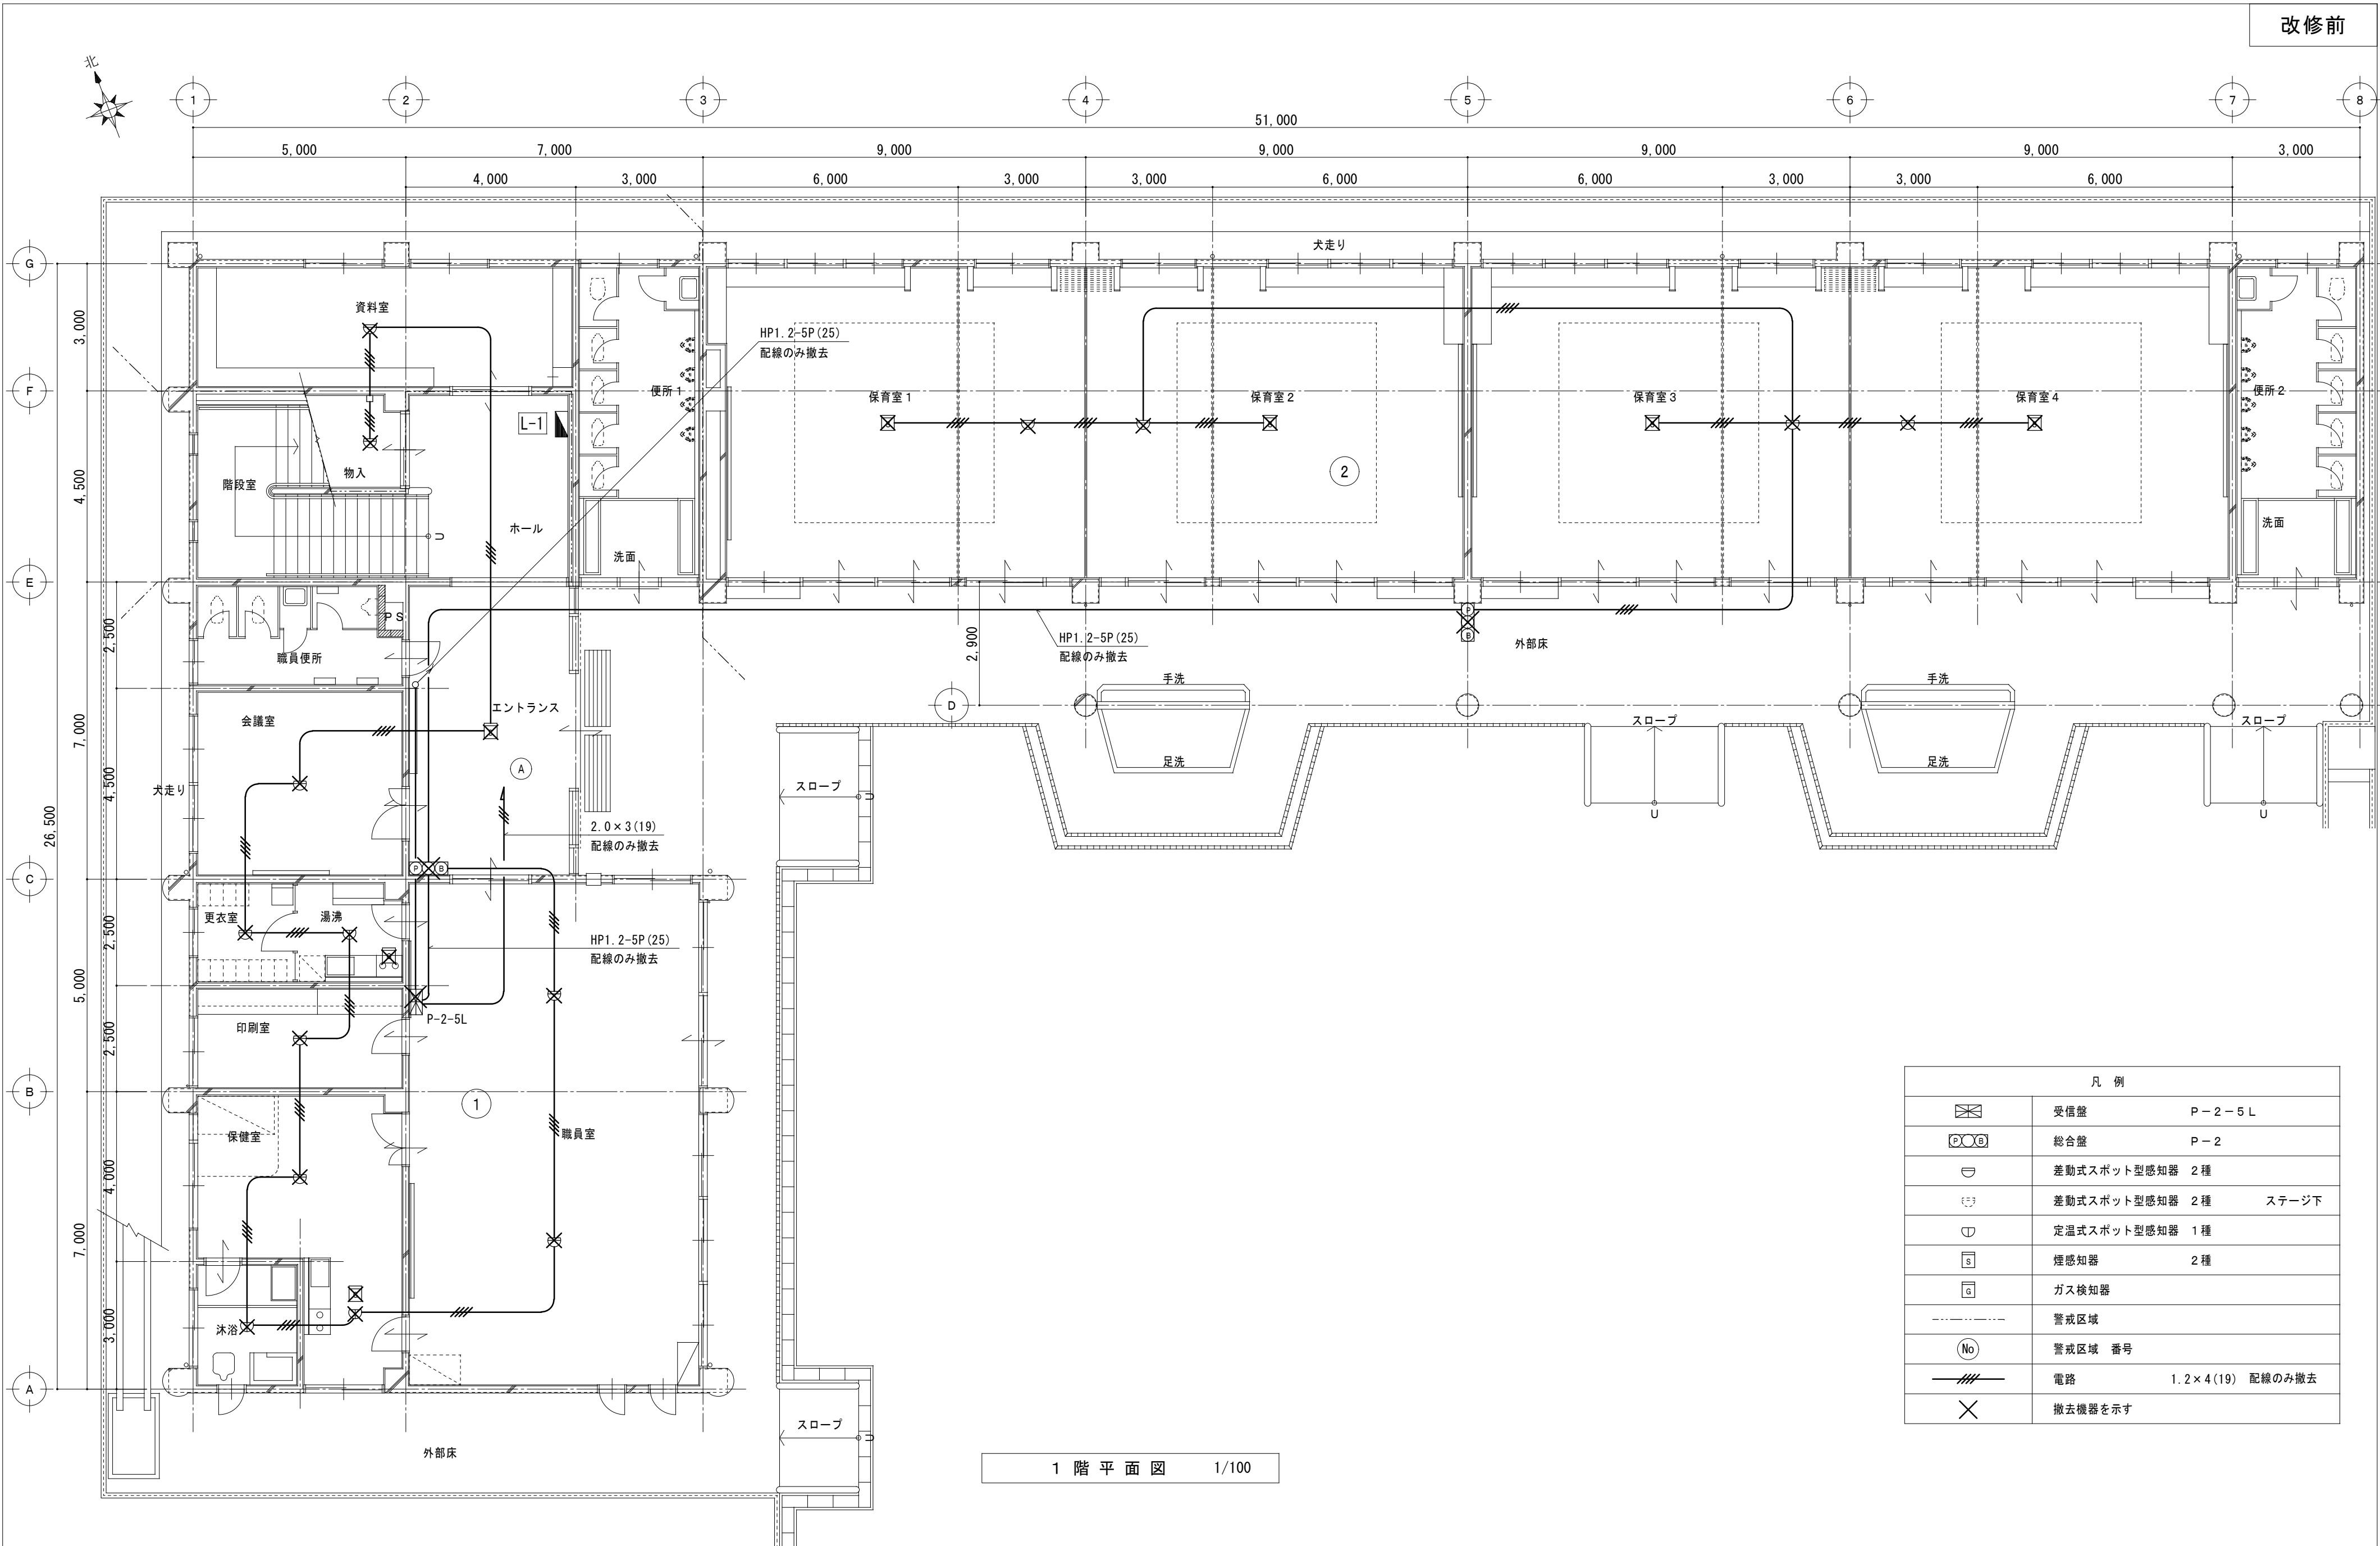


1 階 平 面 図 1/100


凡 例		
	受信盤	P-2-5L
	総合盤	P-2
	差動式スポット型感知器	2種
	差動式スポット型感知器	2種 ステージ下
	定温式スポット型感知器	1種
	煙感知器	2種
	ガス検知器	
	警戒区域	
	警戒区域 番号	
	電路	1.2×4(19) 配線のみ撤去
	撤去機器を示す	

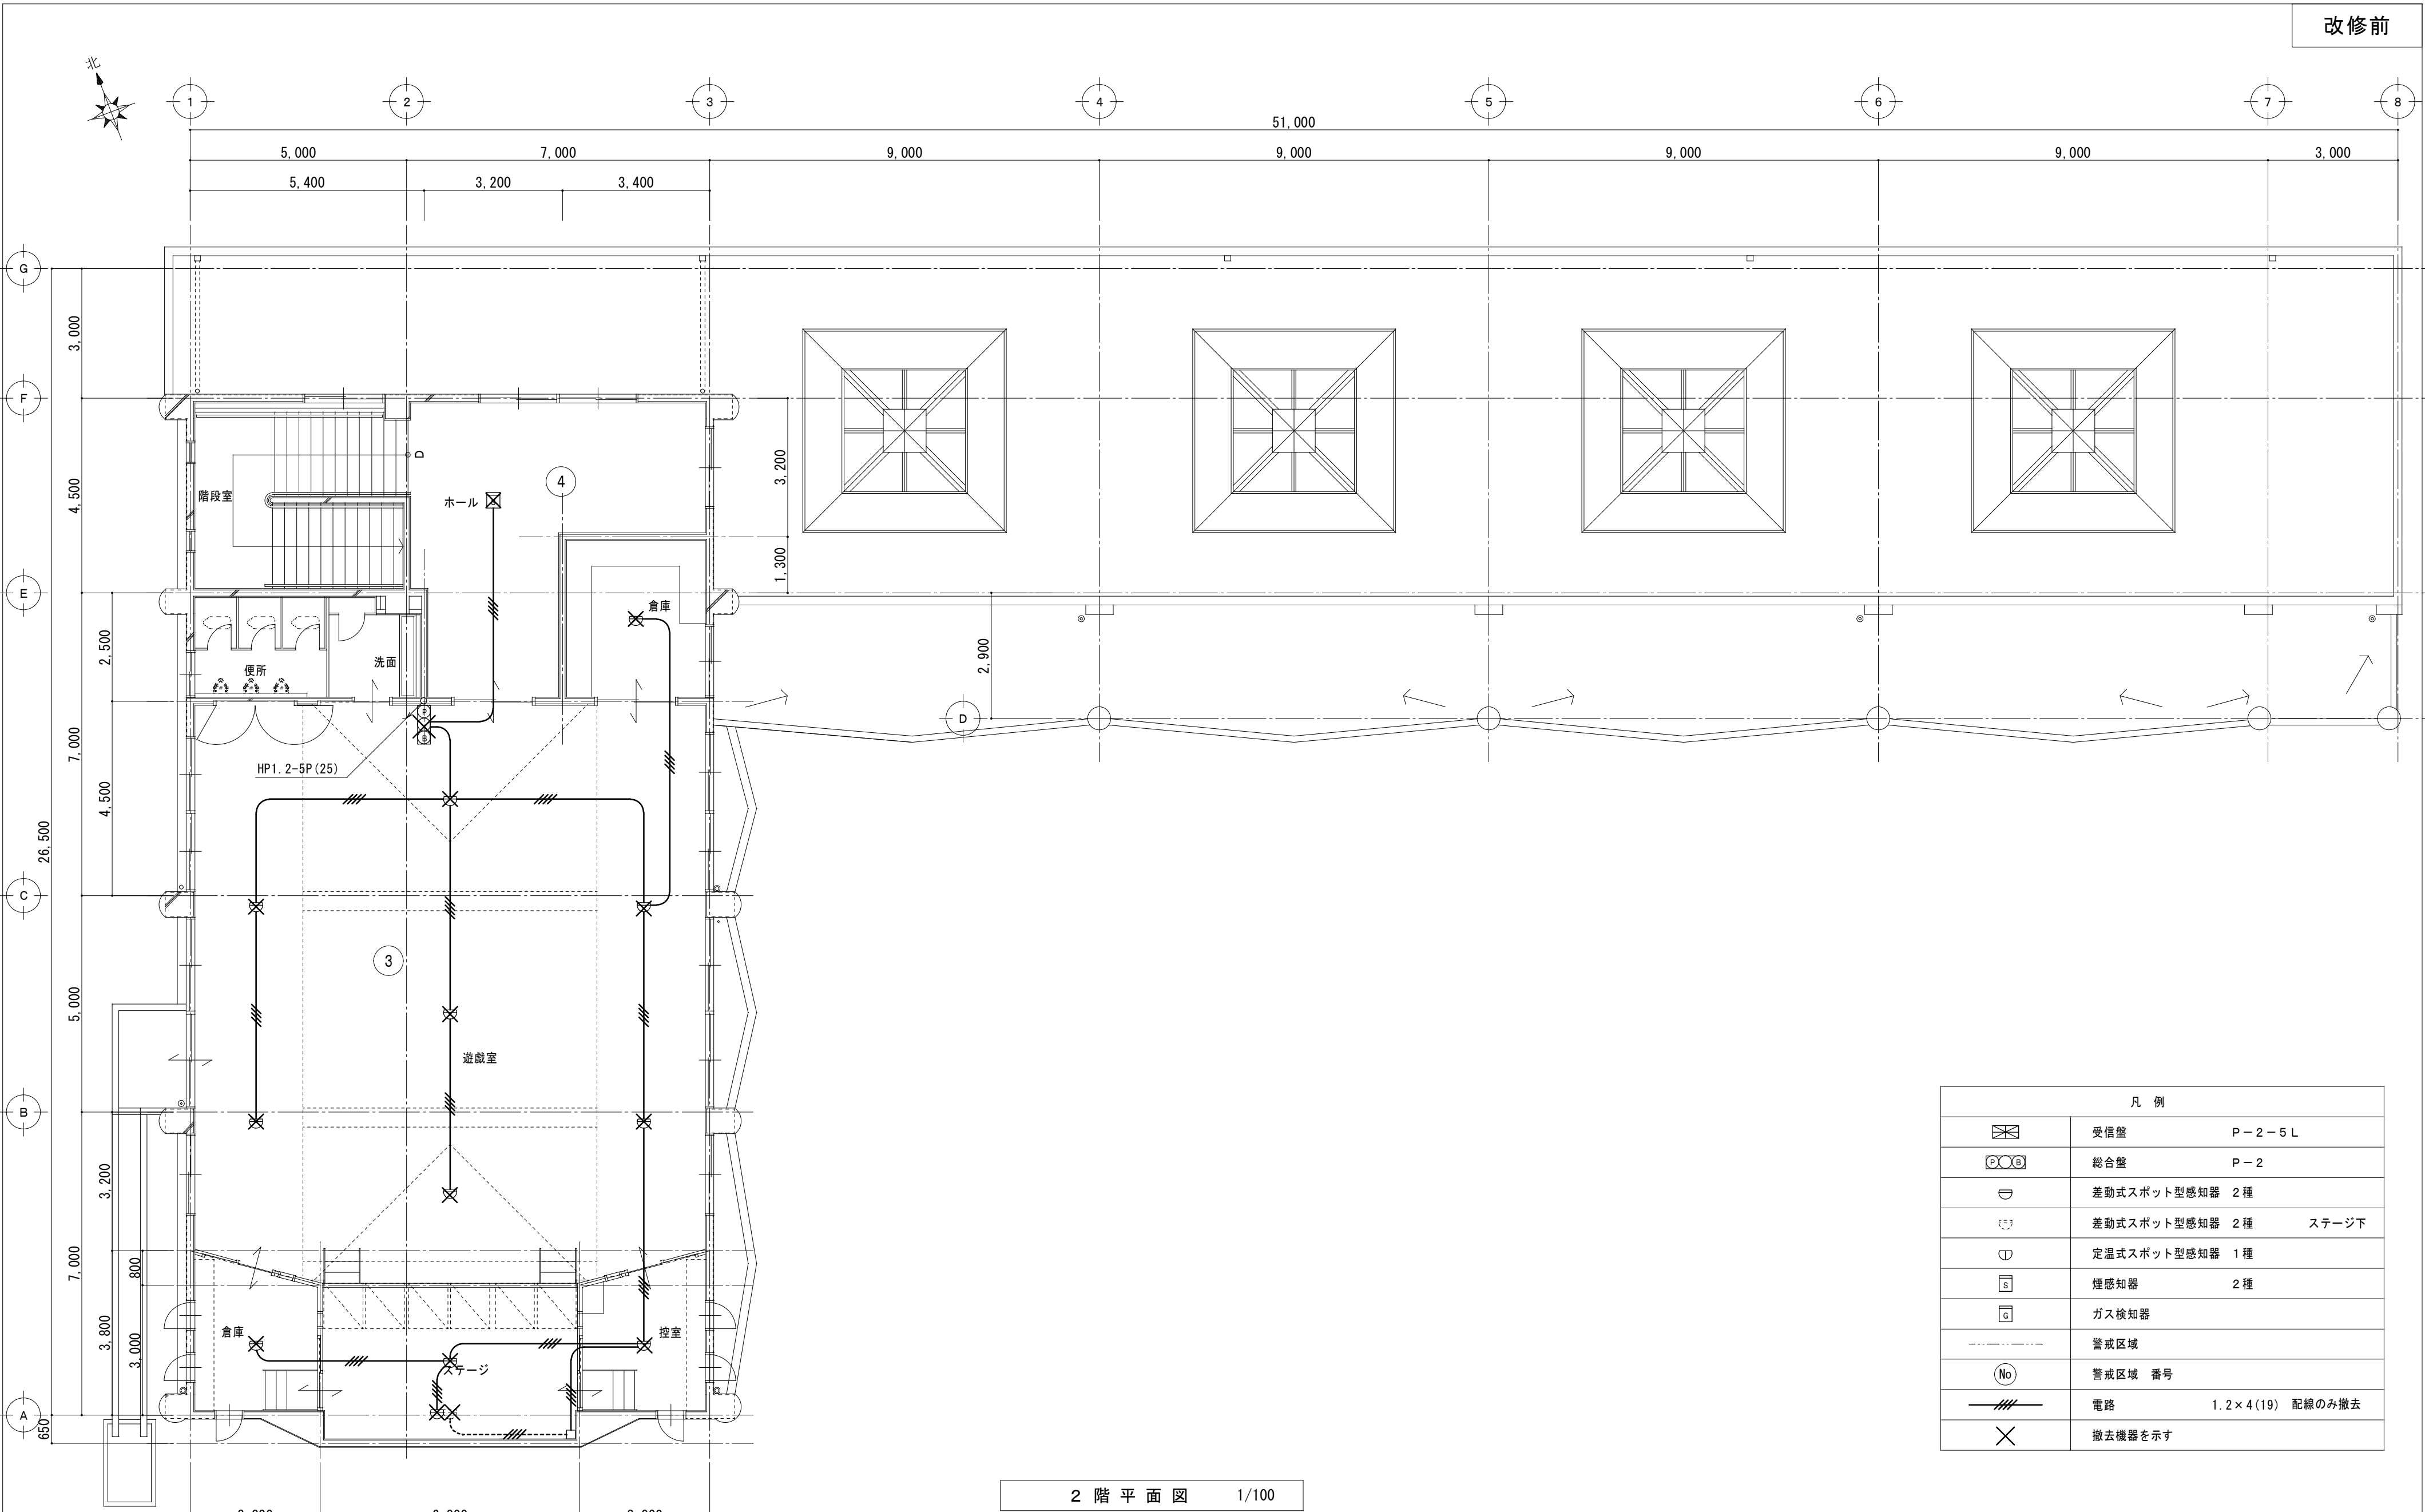


2 階 平 面 図 1/100

凡 例		
	受信盤	P-2-5L
	総合盤	P-2
	差動式スポット型感知器	2種
	差動式スポット型感知器	2種 ステージ下
	定温式スポット型感知器	1種
	煙感知器	2種
	ガス検知器	
	警戒区域	
	警戒区域 番号	
	電路	1.2×4(19) 配線のみ撤去
	撤去機器を示す	

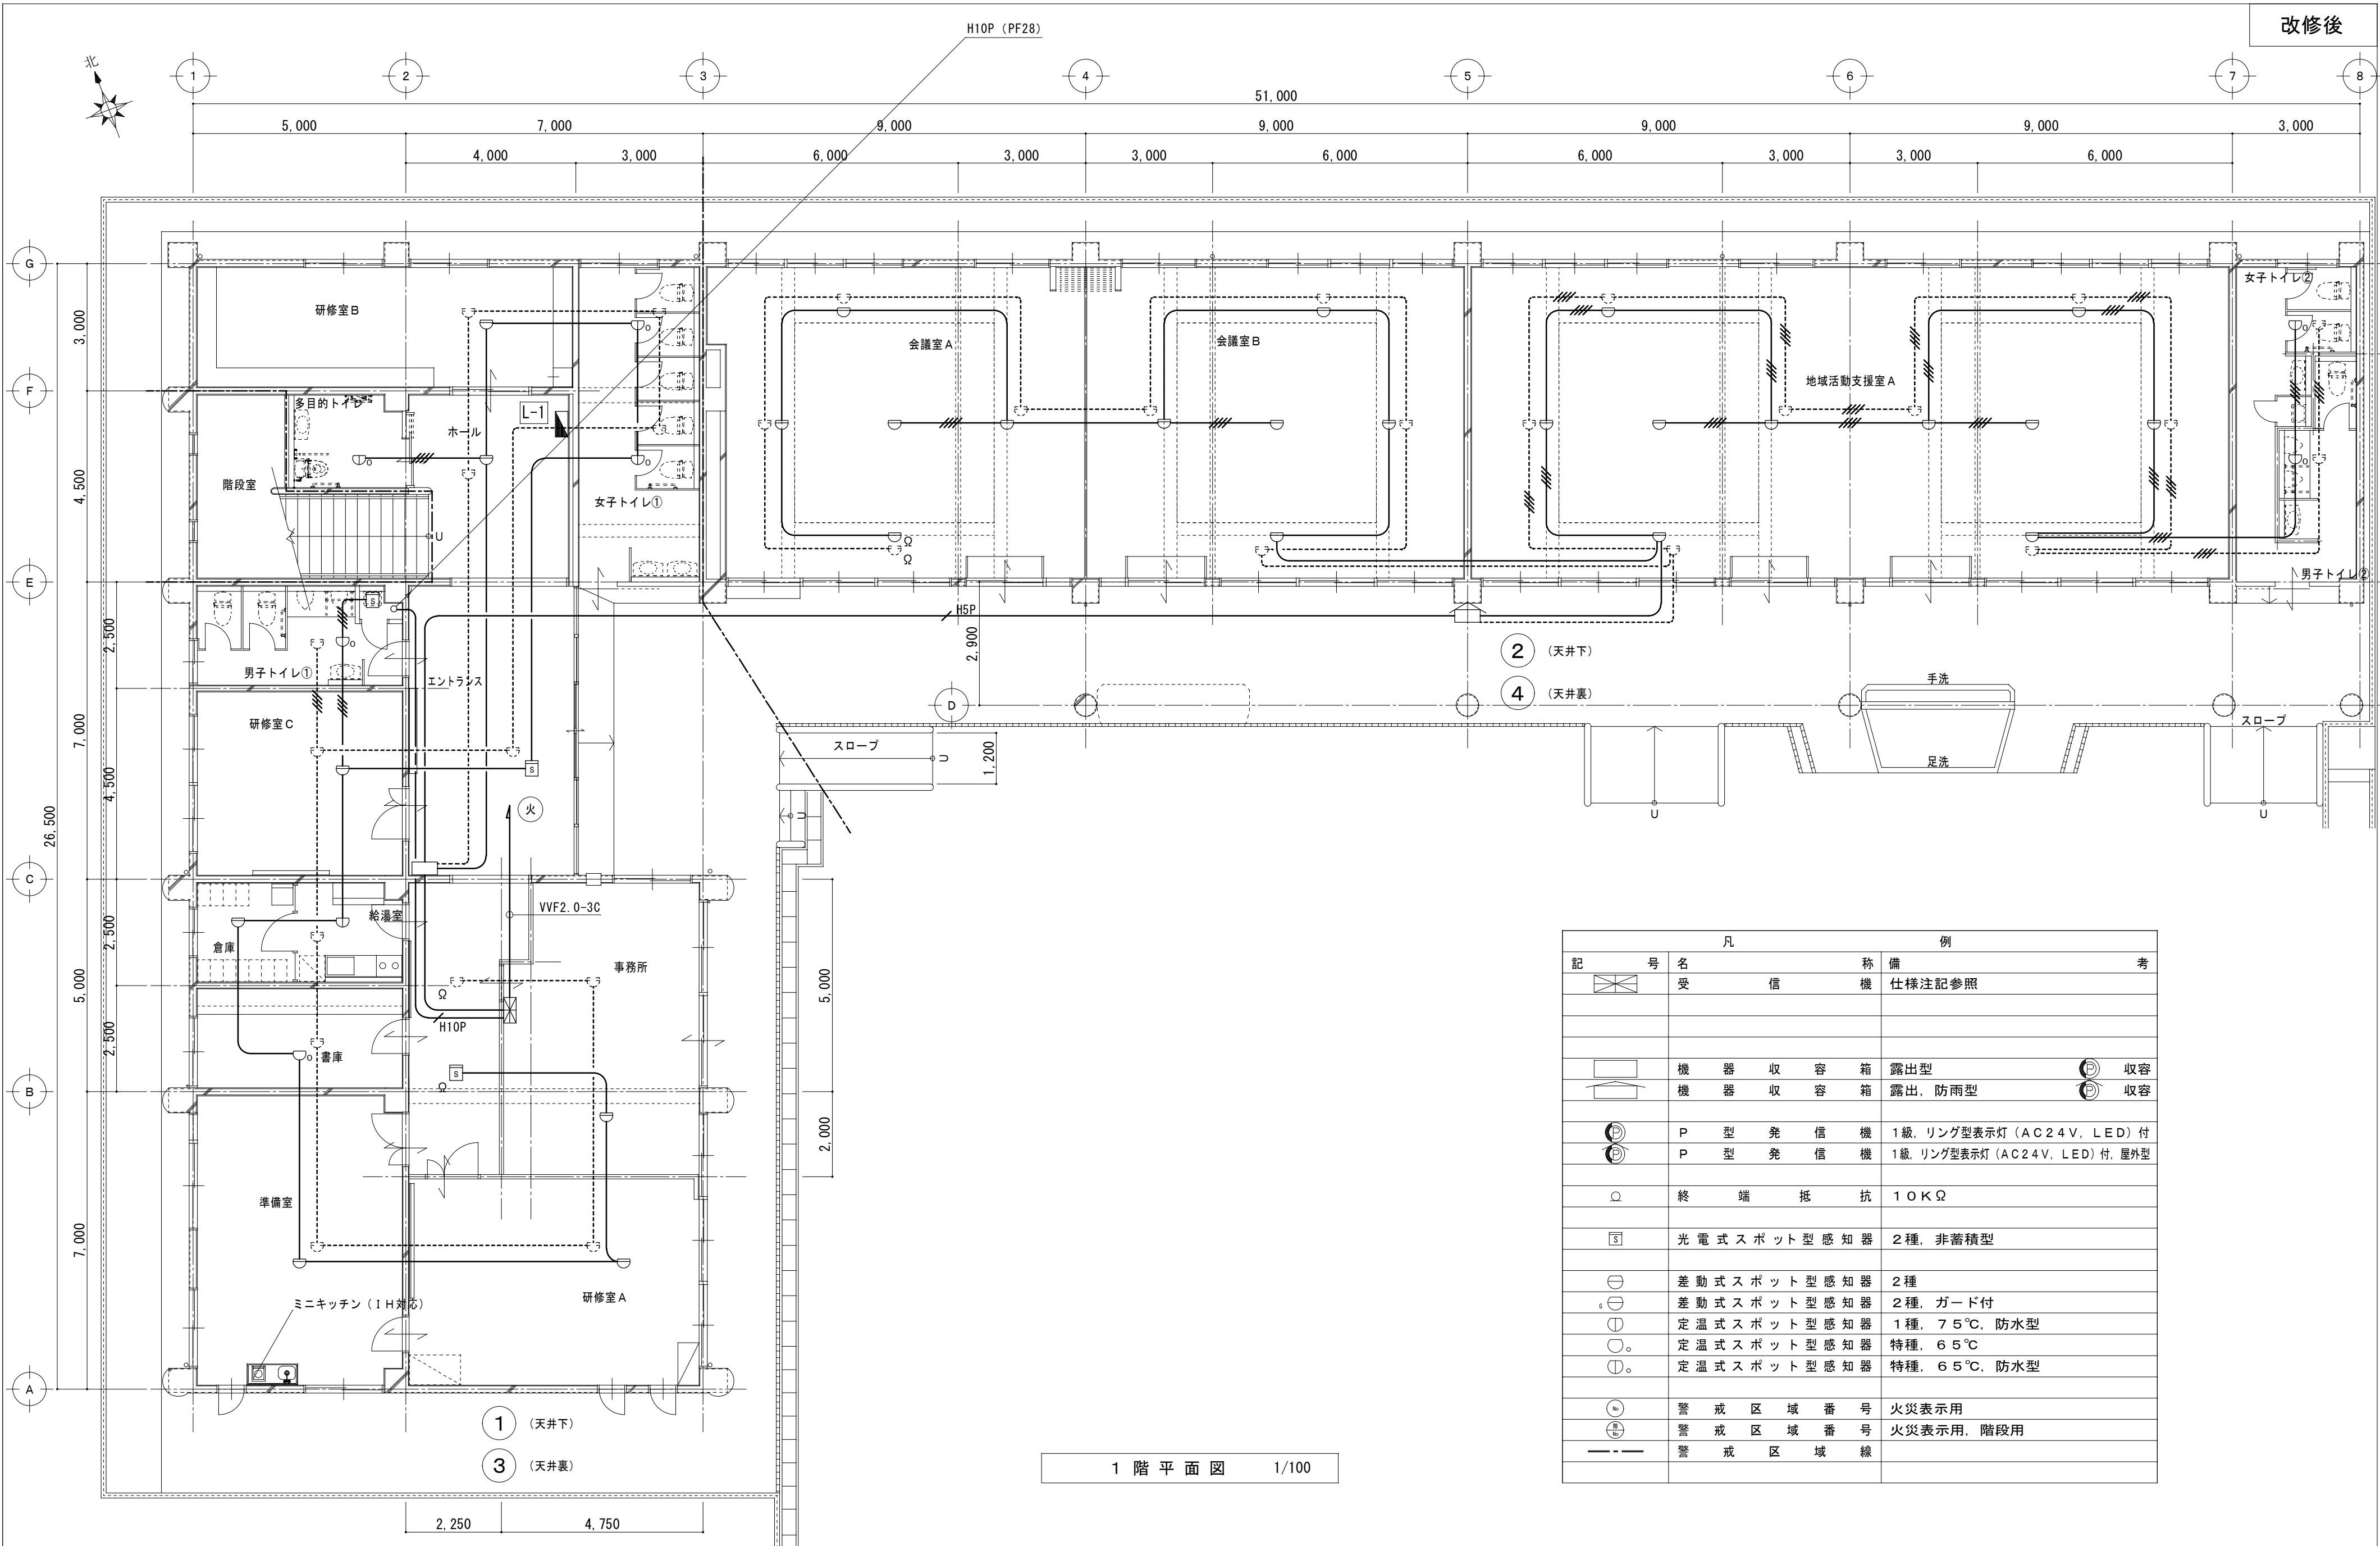

 
凡		例	
記号	名 称	備 考	
	受信機	仕様注記参照	
	機器收容箱	露出型	 收容
	機器收容箱	露出, 防雨型	 收容
	P 型 発信機	1 級, リング型表示灯 (AC24V, LED) 付	
	P 型 発信機	1 級, リング型表示灯 (AC24V, LED) 付, 屋外型	
	終 端 抵 抗	1 0 K Ω	
	光 電 式 ス ポ ッ ト 型 感 知 器	2 種, 非蓄積型	
	差 動 式 ス ポ ッ ト 型 感 知 器	2 種	
	差 動 式 ス ポ ッ ト 型 感 知 器	2 種, ガード付	
	定 温 式 ス ポ ッ ト 型 感 知 器	1 種, 7 5 °C, 防水型	
	定 温 式 ス ポ ッ ト 型 感 知 器	特種, 6 5 °C	
	定 温 式 ス ポ ッ ト 型 感 知 器	特種, 6 5 °C, 防水型	
	警 戒 区 域 番 号	火災表示用	
	警 戒 区 域 番 号	火災表示用, 階段用	
	警 戒 区 域 線		

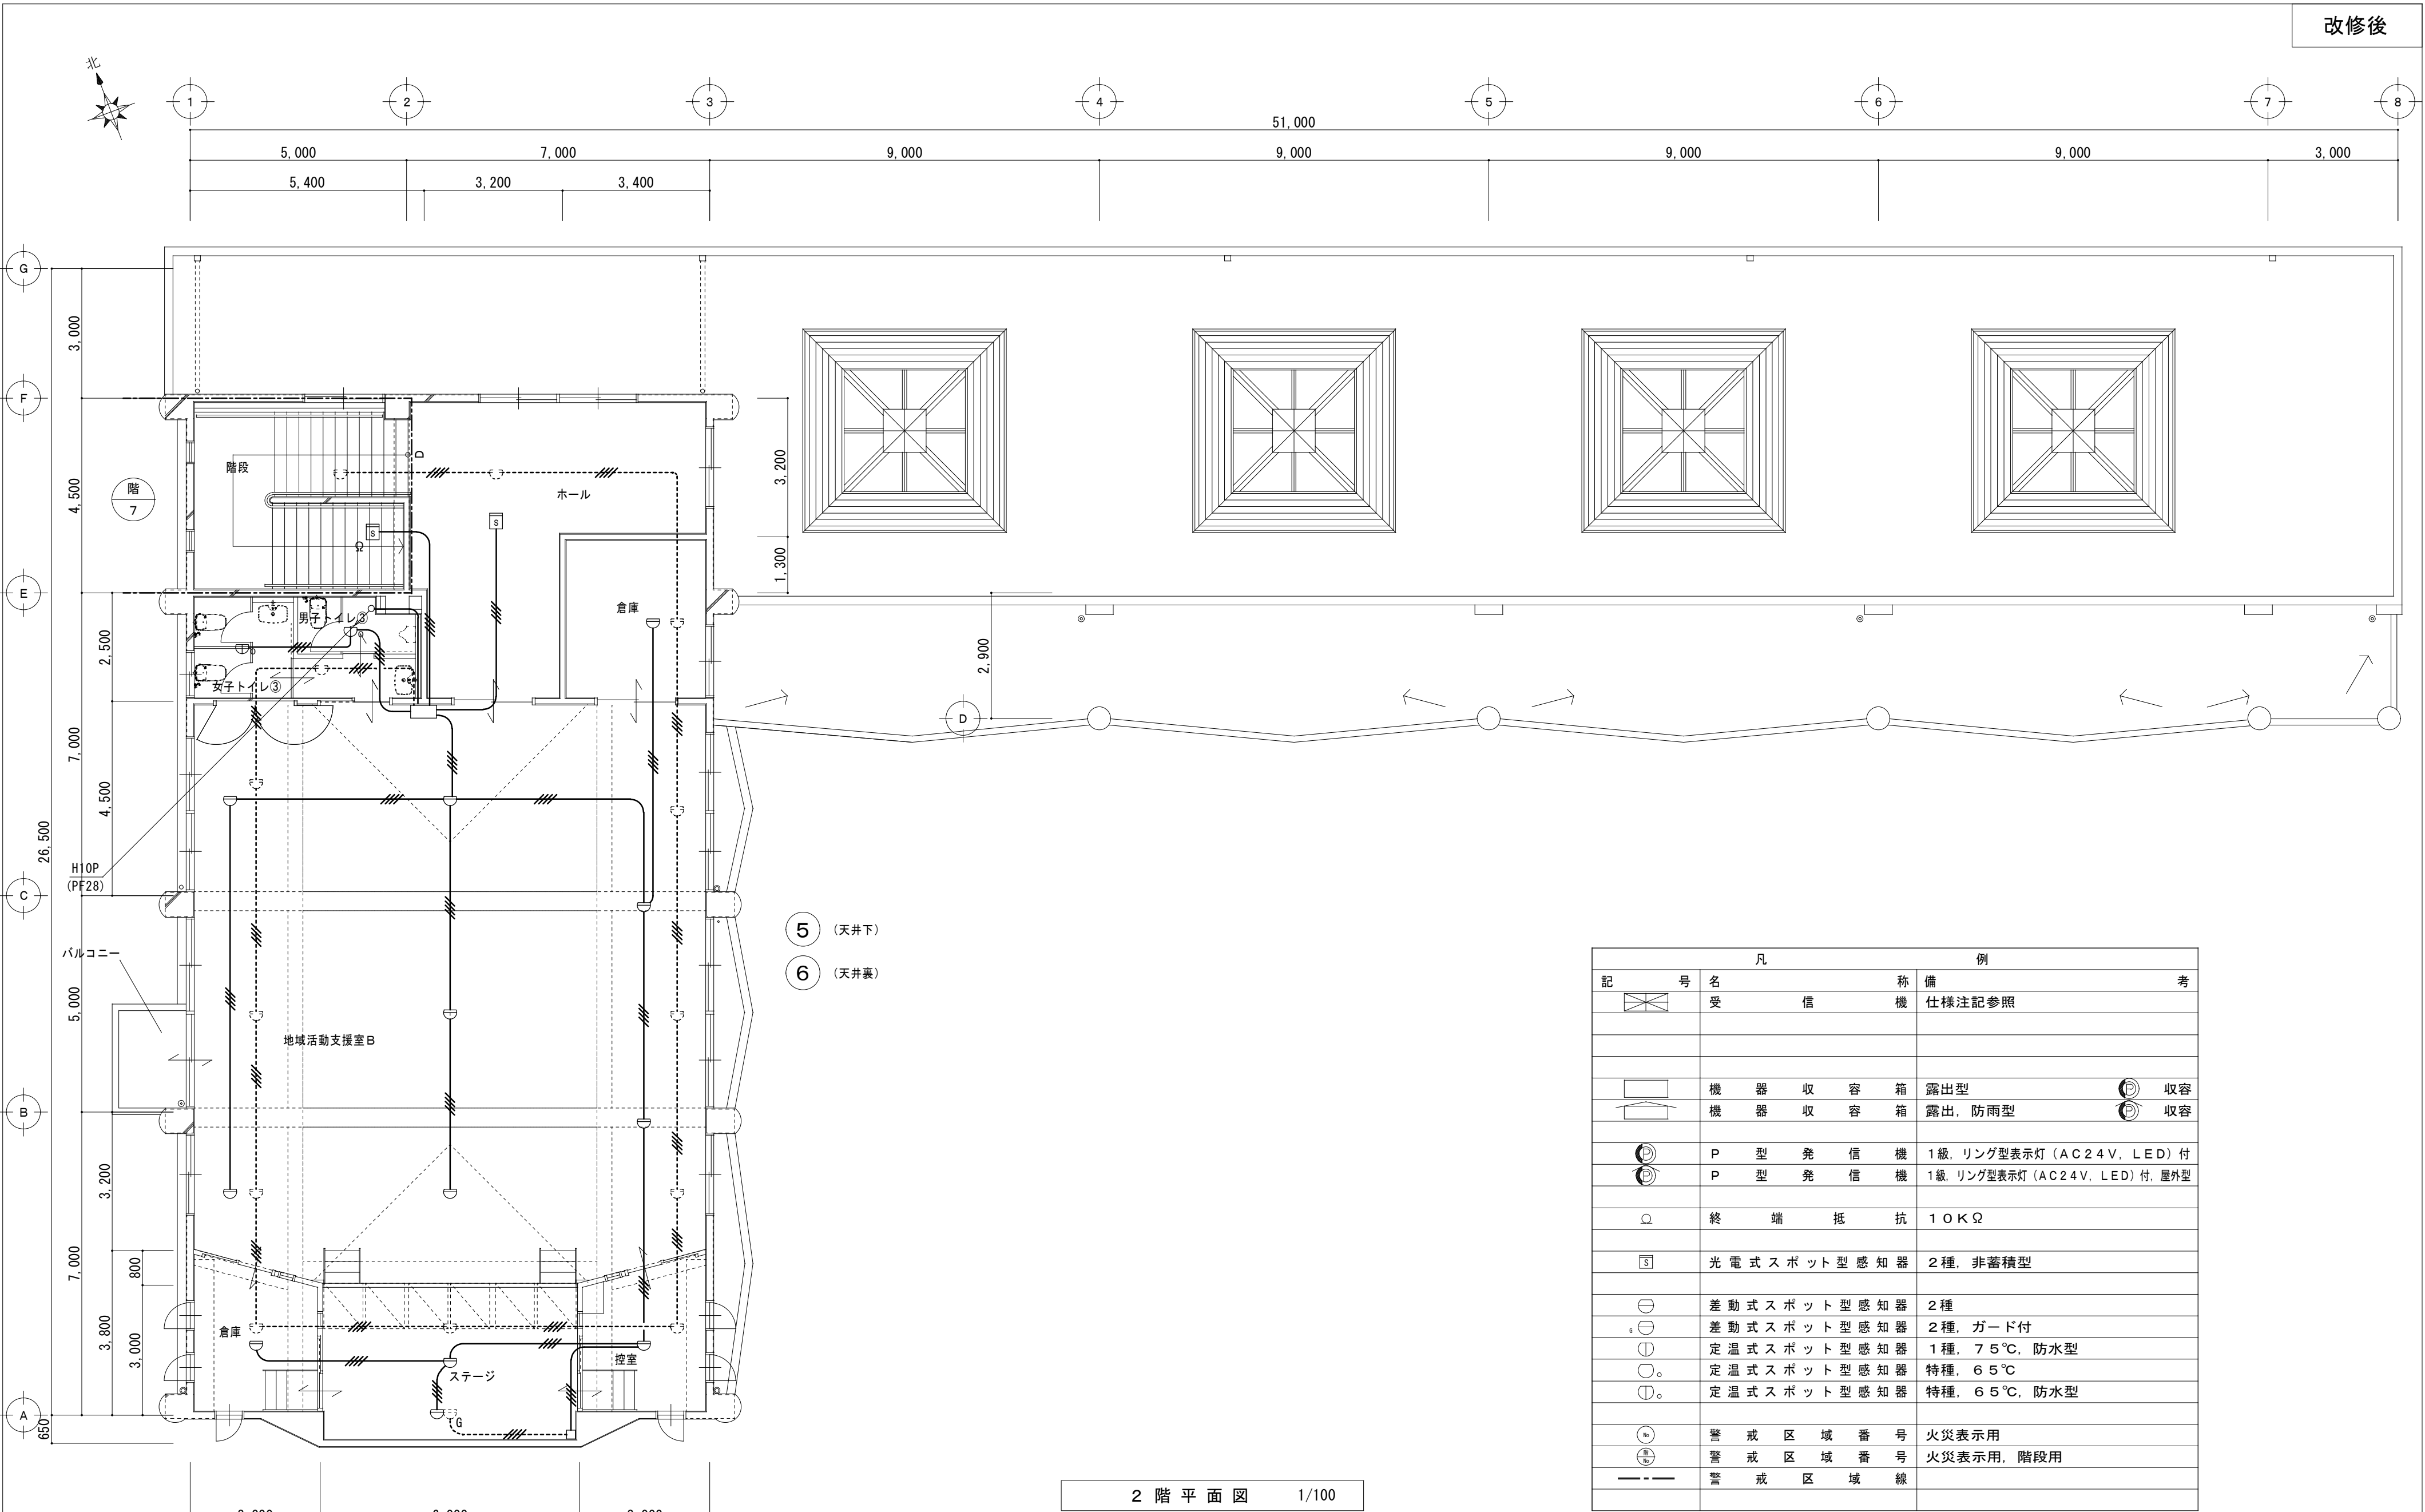

2 階 平 面 図 1/100

凡		例	
記	号	名	備 考
		受 信 機	仕様注記参照
		機 器 収 容 箱	露出型
		機 器 収 容 箱	露出, 防雨型
		P 型 発 信 機	1級, リング型表示灯 (AC24V, LED) 付
		P 型 発 信 機	1級, リング型表示灯 (AC24V, LED) 付, 屋外型
		終 端 抵 抗	10KΩ
		光 電 式 ス ポ ッ ト 型 感 知 器	2種, 非蓄積型
		差 動 式 ス ポ ッ ト 型 感 知 器	2種
		差 動 式 ス ポ ッ ト 型 感 知 器	2種, ガード付
		定 温 式 ス ポ ッ ト 型 感 知 器	1種, 75℃, 防水型
		定 温 式 ス ポ ッ ト 型 感 知 器	特種, 65℃
		定 温 式 ス ポ ッ ト 型 感 知 器	特種, 65℃, 防水型
		警 戒 区 域 番 号	火災表示用
		警 戒 区 域 番 号	火災表示用, 階段用
		警 戒 区 域 線	

改修前											改修後																
改修前 衛生設備 撤去器具表											改修後 衛生設備 新設器具表																
名 称		仕様・付属品		設置箇所	1 階		2 階		屋外	合計	名 称		参考品番		設置箇所										合計		
					沐浴室	職員便所	便所	便所							女子トイレ	男子トイレ	女子トイレ	男子トイレ	女子トイレ	男子トイレ	屋外						
和風便器	フラッシュバルブ、紙巻器			2		1				3	洋風便器	BC-P20HM, DT-PA250HCH, CW-PA11FL-NE, CF-008-1, TF-1892EFK	CS597BCS, SH596BAYR, TCF5830AUR	2		5	2	1	2	1				13			
幼児用和風便器	フラッシュバルブ、紙巻器					4	3	3		10	多目的便器	BC-P20HM, DT-PA250HCH, CW-PA11FL-NECK, CF-008-1, TF-1892EFK	CS597BCS, SH596BAYR, TCF5840AUPR			1								1			
幼児用洋風便器	フラッシュバルブ、紙巻器					1	1			2	紙巻器	CF-63HST	YH702	2	1	5	2	1	2	1				14			
小便器	壁掛式、フラッシュバルブ			1						1	小便器	U-A51AP	UFS900R	2				2		1				5			
幼児用小便器	フラッシュバルブ					5	5	3		13	マルチシンク	S-17, LF-7R-13, SF-25PA, SF-10E, KF-30DN	SK500, T200BSQ13C, T6PMR, TL220D, HH04060	1			1							2			
汚物流し	フラッシュバルブ、自在水栓	1								1	L型手すり	KF-920AE70D12, KF-D16	T112CL10, T110D3R	1	1	1	1	1	1	1				7			
掃除用流し				1	1	1				3	小便器用手すり	KF-701AE, KF-D16	T112CU22, T110D3R	1				1		1				3			
手洗器	埋込型			3						3	跳ね上げ手すり	KF-481EHP70, KF-D19	T112HP7, T110D17S			1								1			
タオル掛け		1		2						3	背もたれ	KFC-271T1U2, KF-D16	EWG385CS, T110D3R			1								1			
横水栓		1				8	8	4	10	31	カウンター一体形洗面器	L-275FCR, AM-200V1, LF-275PAU, SF-10E, KF-30DN ※溢れ面 H=750	L270C, TENA41A, T7PW1, TL220D, HH04060 ※溢れ面 H=750	1	1	2	1	1	1	1			8				
化粧鏡				2		8	8	4	5	27	化粧鏡	KF-6090A	YM6090F	1	1	2	1	1	1	1				8			
幼児用シャワーヘッド	サーモスタットシャワー水栓、握りバー	1								1	ペディメント	AC-0K-21F	YKA25R			1								1			
洗濯機ハン		1								1	ペディメント	KFA-12	YKA15R			1								1			
混合水栓				1						1	自在水栓	LF-12F-13	T130AUN13C				2							2			
ガスコック				1						1	散水栓	LF-33-13-CV(自動接手付), B-3 (BOX)	T28UNH13(自動接手付), B-3 (BOX)								2			2			
											ミニキッチン	(建築工事)	(1)											(1)			
											SUS流し	(建築工事)				(1)								(1)			
改修前 給湯設備 撤去機器表											改修後 給湯設備 新設機器表																
記 号	名 称	仕 様 及 び 附 属 品				設置場所				台数	記 号	名 称	仕 様 及 び 附 属 品				設置場所				台数						
WHG 01	ガス給湯器	型式 : 屋外据置形 仕様 : 16号 付属品 : 付属品一式				屋外 (1F沐浴保健室系統)				1	WHG 1	ガス給湯器	型式 : 屋外壁掛形 給湯専用 仕様 : 10号 TG 21.1kW (18,100kcal/h) 付属品 : 配管カバー、付属品一式				屋外 (1F準備室系統)				1						
特記事項						 一級建築士事務所 三重県知事登録 第1-699号 株式会社 前野建築設計 一級建築士 第117489号 前野 初 像 一級建築士 第320204号 前野 将 輝					一級建築士 第360917号 前田 祐作			設計年月日	工事名称	津市橋南公民館移転に伴う旧津市立修成幼稚園改修工事				図面番号	M-03 原図：A2						
														図面名称	改修前 改修後 給排水衛生設備 器具表				縮 尺	N S							

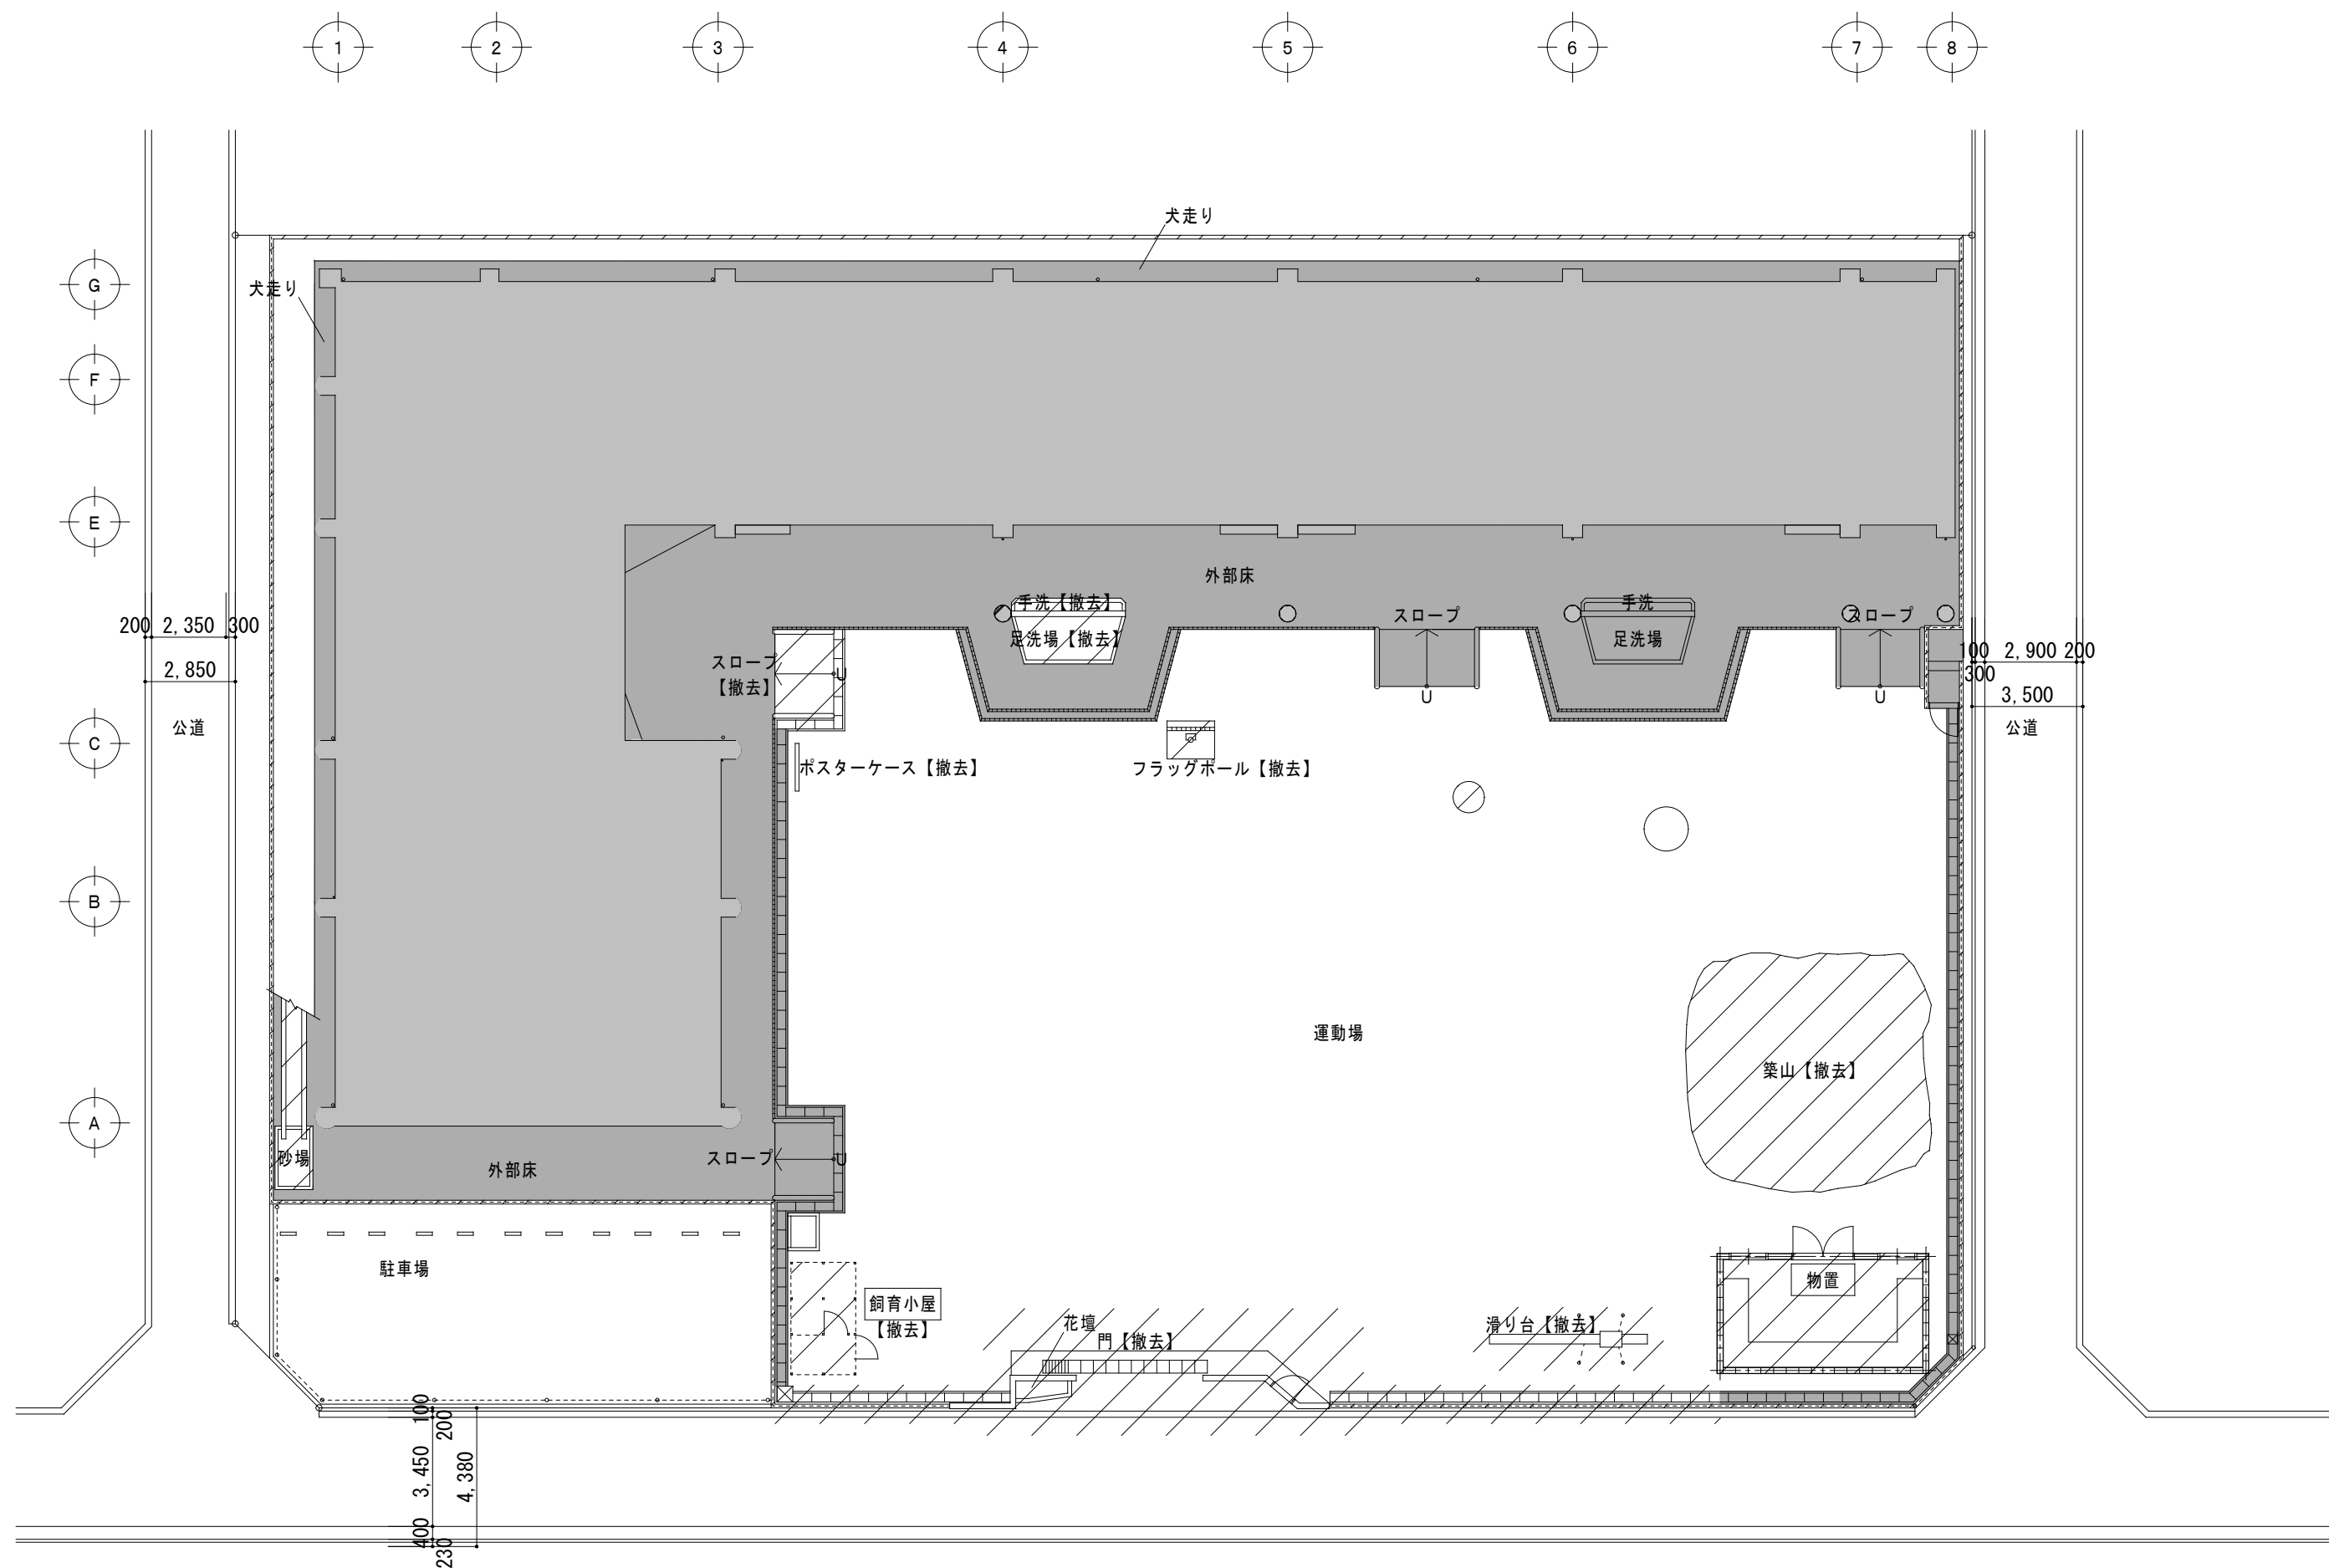


配置図

1/200

凡例	
	改修範囲を示す
	既設のままを示す
	コンクリート壁既設のままを示す

特記事項		一級建築士事務所 三重県知事登録 第1-699号 株式会社 前野建築設計 一級建築士 第117489号 前野初像 一級建築士 第320204号 前野将輝	一級建築士 第360917号 前田 祐作	設計年月日	工事名称	津市橋南公民館移転に伴う旧津市立修成幼稚園改修工事	図面番号	M-04 原図：A2
					図面名称	改修後 給排水衛生設備 配置図	縮尺	1/200

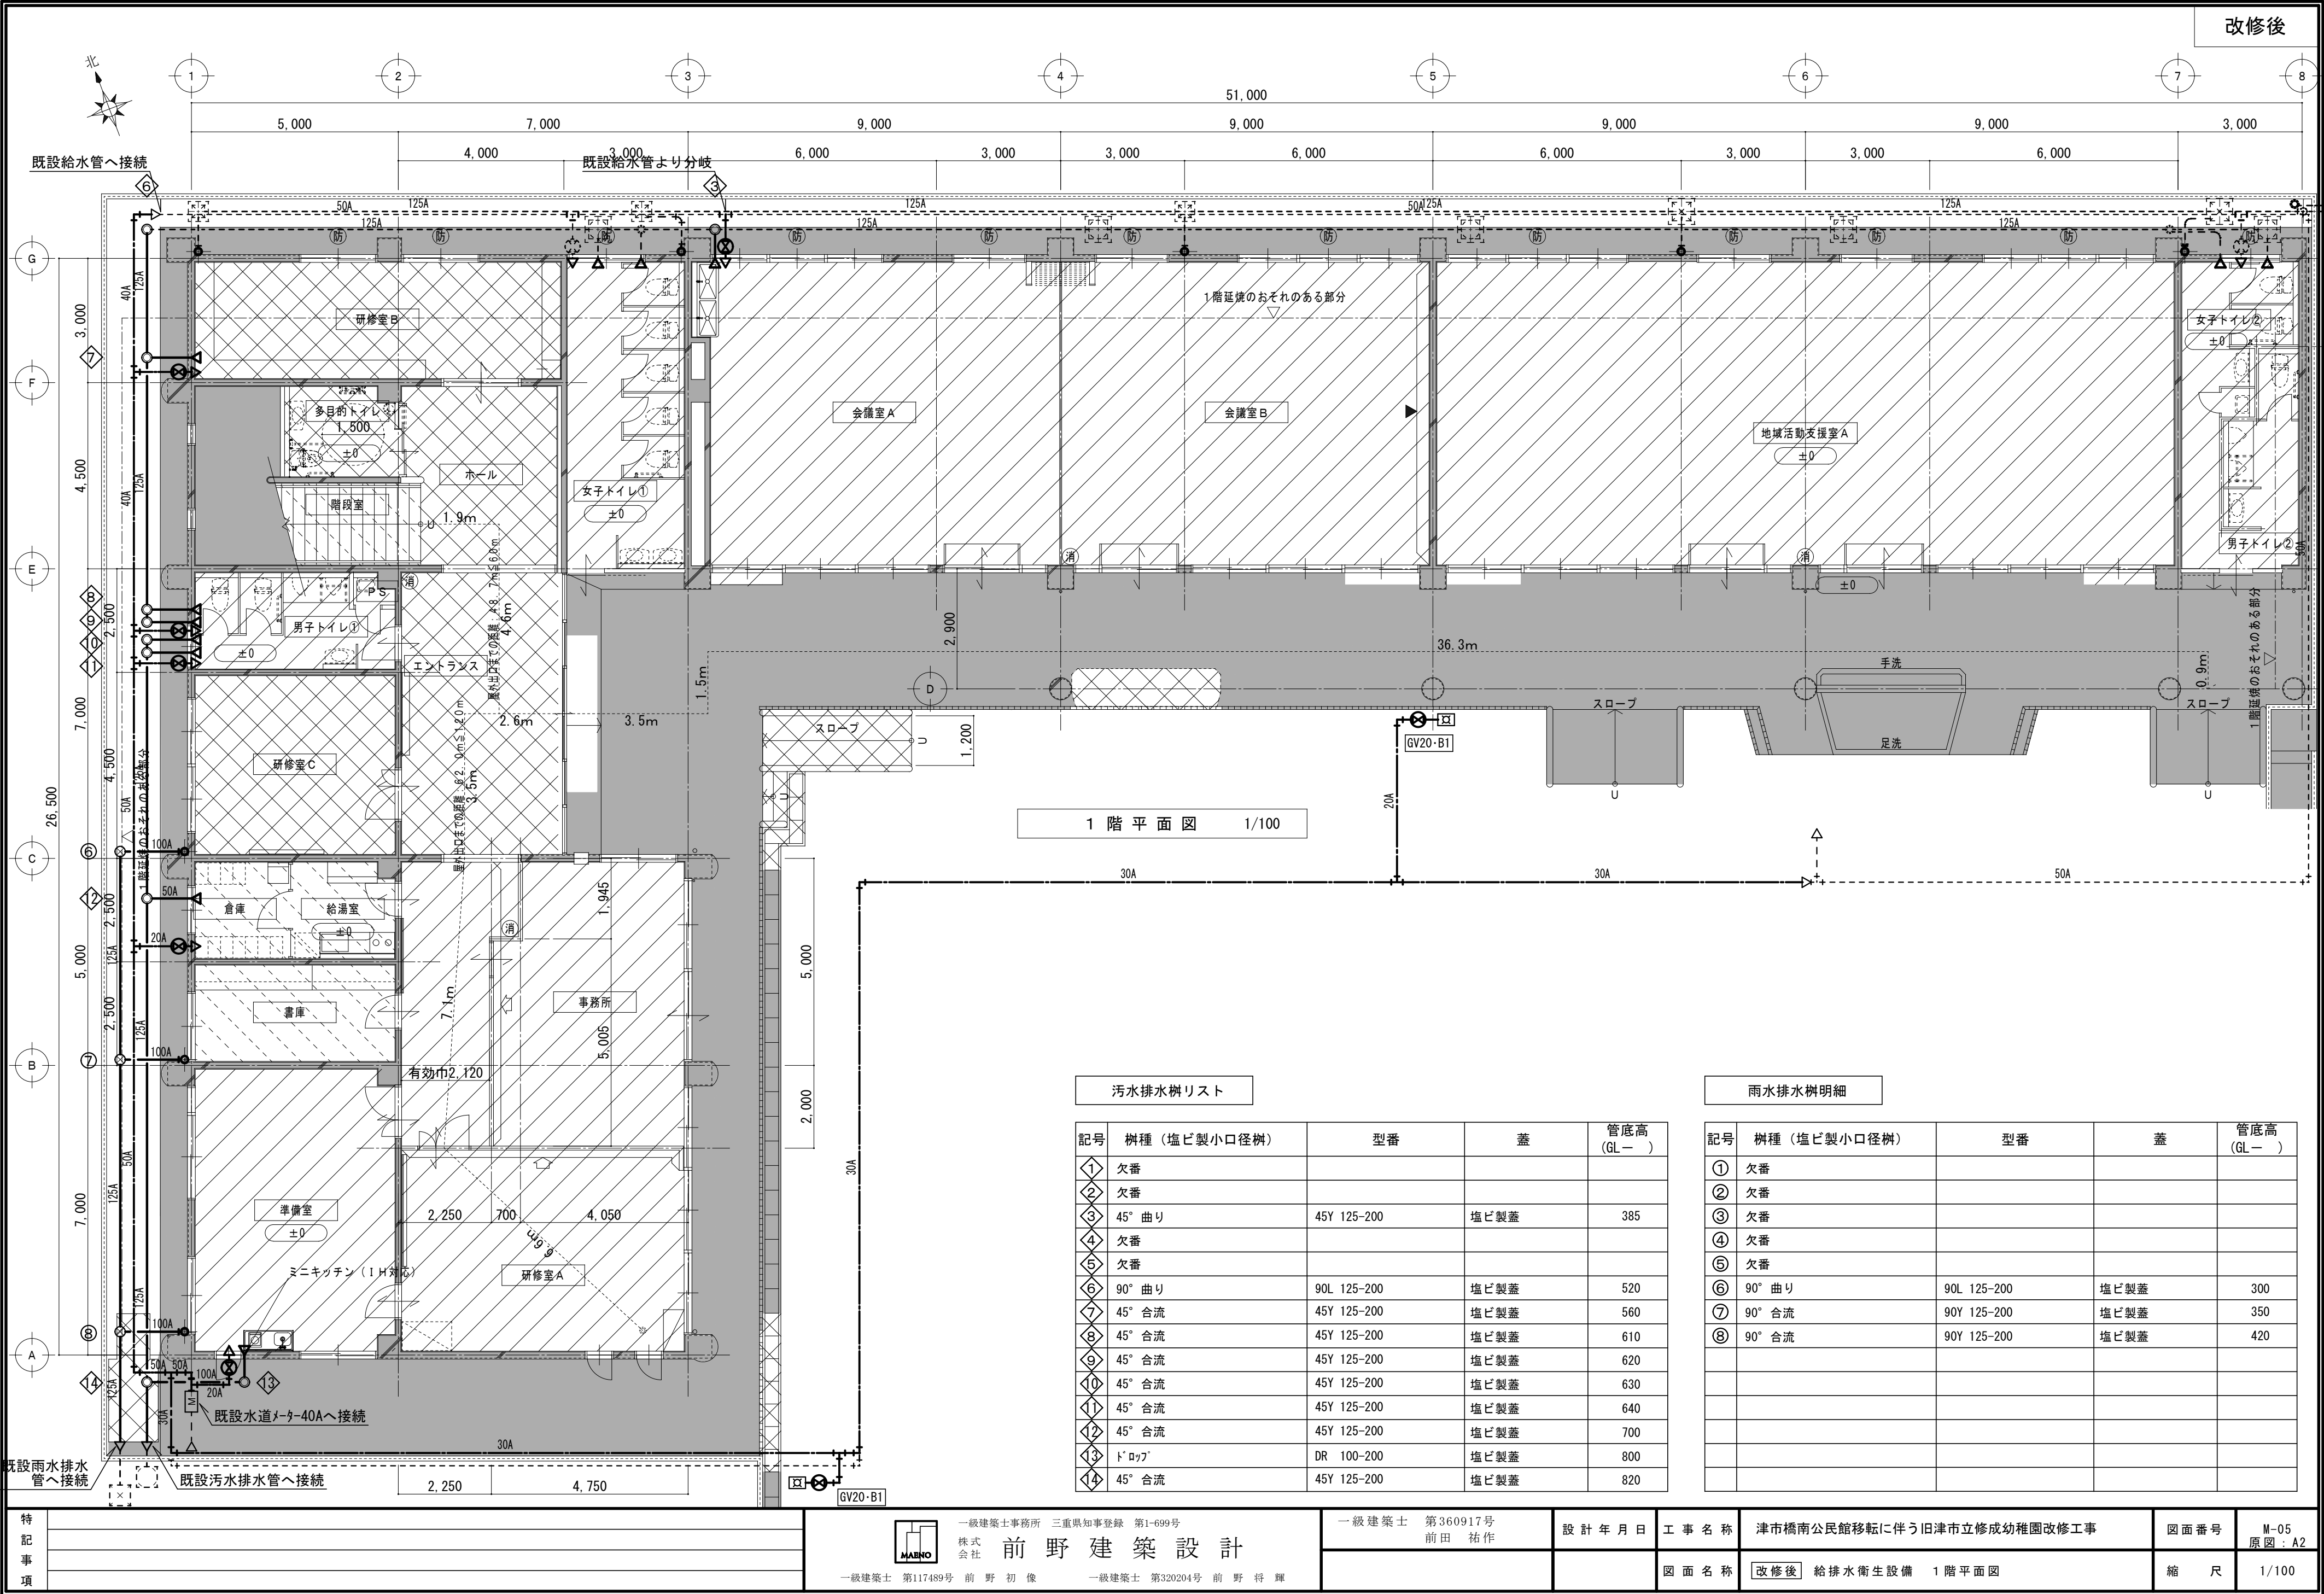


1 階 平 面 図 1/100

汚水排水樹リスト


記号	樹種 (塩ビ製小口径樹)	型番	蓋	管底高 (GL-)
①	欠番			
②	欠番			
③	45° 曲り	45Y 125-200	塩ビ製蓋	385
④	欠番			
⑤	欠番			
⑥	90° 曲り	90L 125-200	塩ビ製蓋	520
⑦	45° 合流	45Y 125-200	塩ビ製蓋	560
⑧	45° 合流	45Y 125-200	塩ビ製蓋	610
⑨	45° 合流	45Y 125-200	塩ビ製蓋	620
⑩	45° 合流	45Y 125-200	塩ビ製蓋	630
⑪	45° 合流	45Y 125-200	塩ビ製蓋	640
⑫	45° 合流	45Y 125-200	塩ビ製蓋	700
⑬	ドロッパ	DR 100-200	塩ビ製蓋	800
⑭	45° 合流	45Y 125-200	塩ビ製蓋	820

雨水排水樹明細

記号	樹種 (塩ビ製小口径樹)	型番	蓋	管底高 (GL-)
①	欠番			
②	欠番			
③	欠番			
④	欠番			
⑤	欠番			
⑥	90° 曲り	90L 125-200	塩ビ製蓋	300
⑦	90° 合流	90Y 125-200	塩ビ製蓋	350
⑧	90° 合流	90Y 125-200	塩ビ製蓋	420

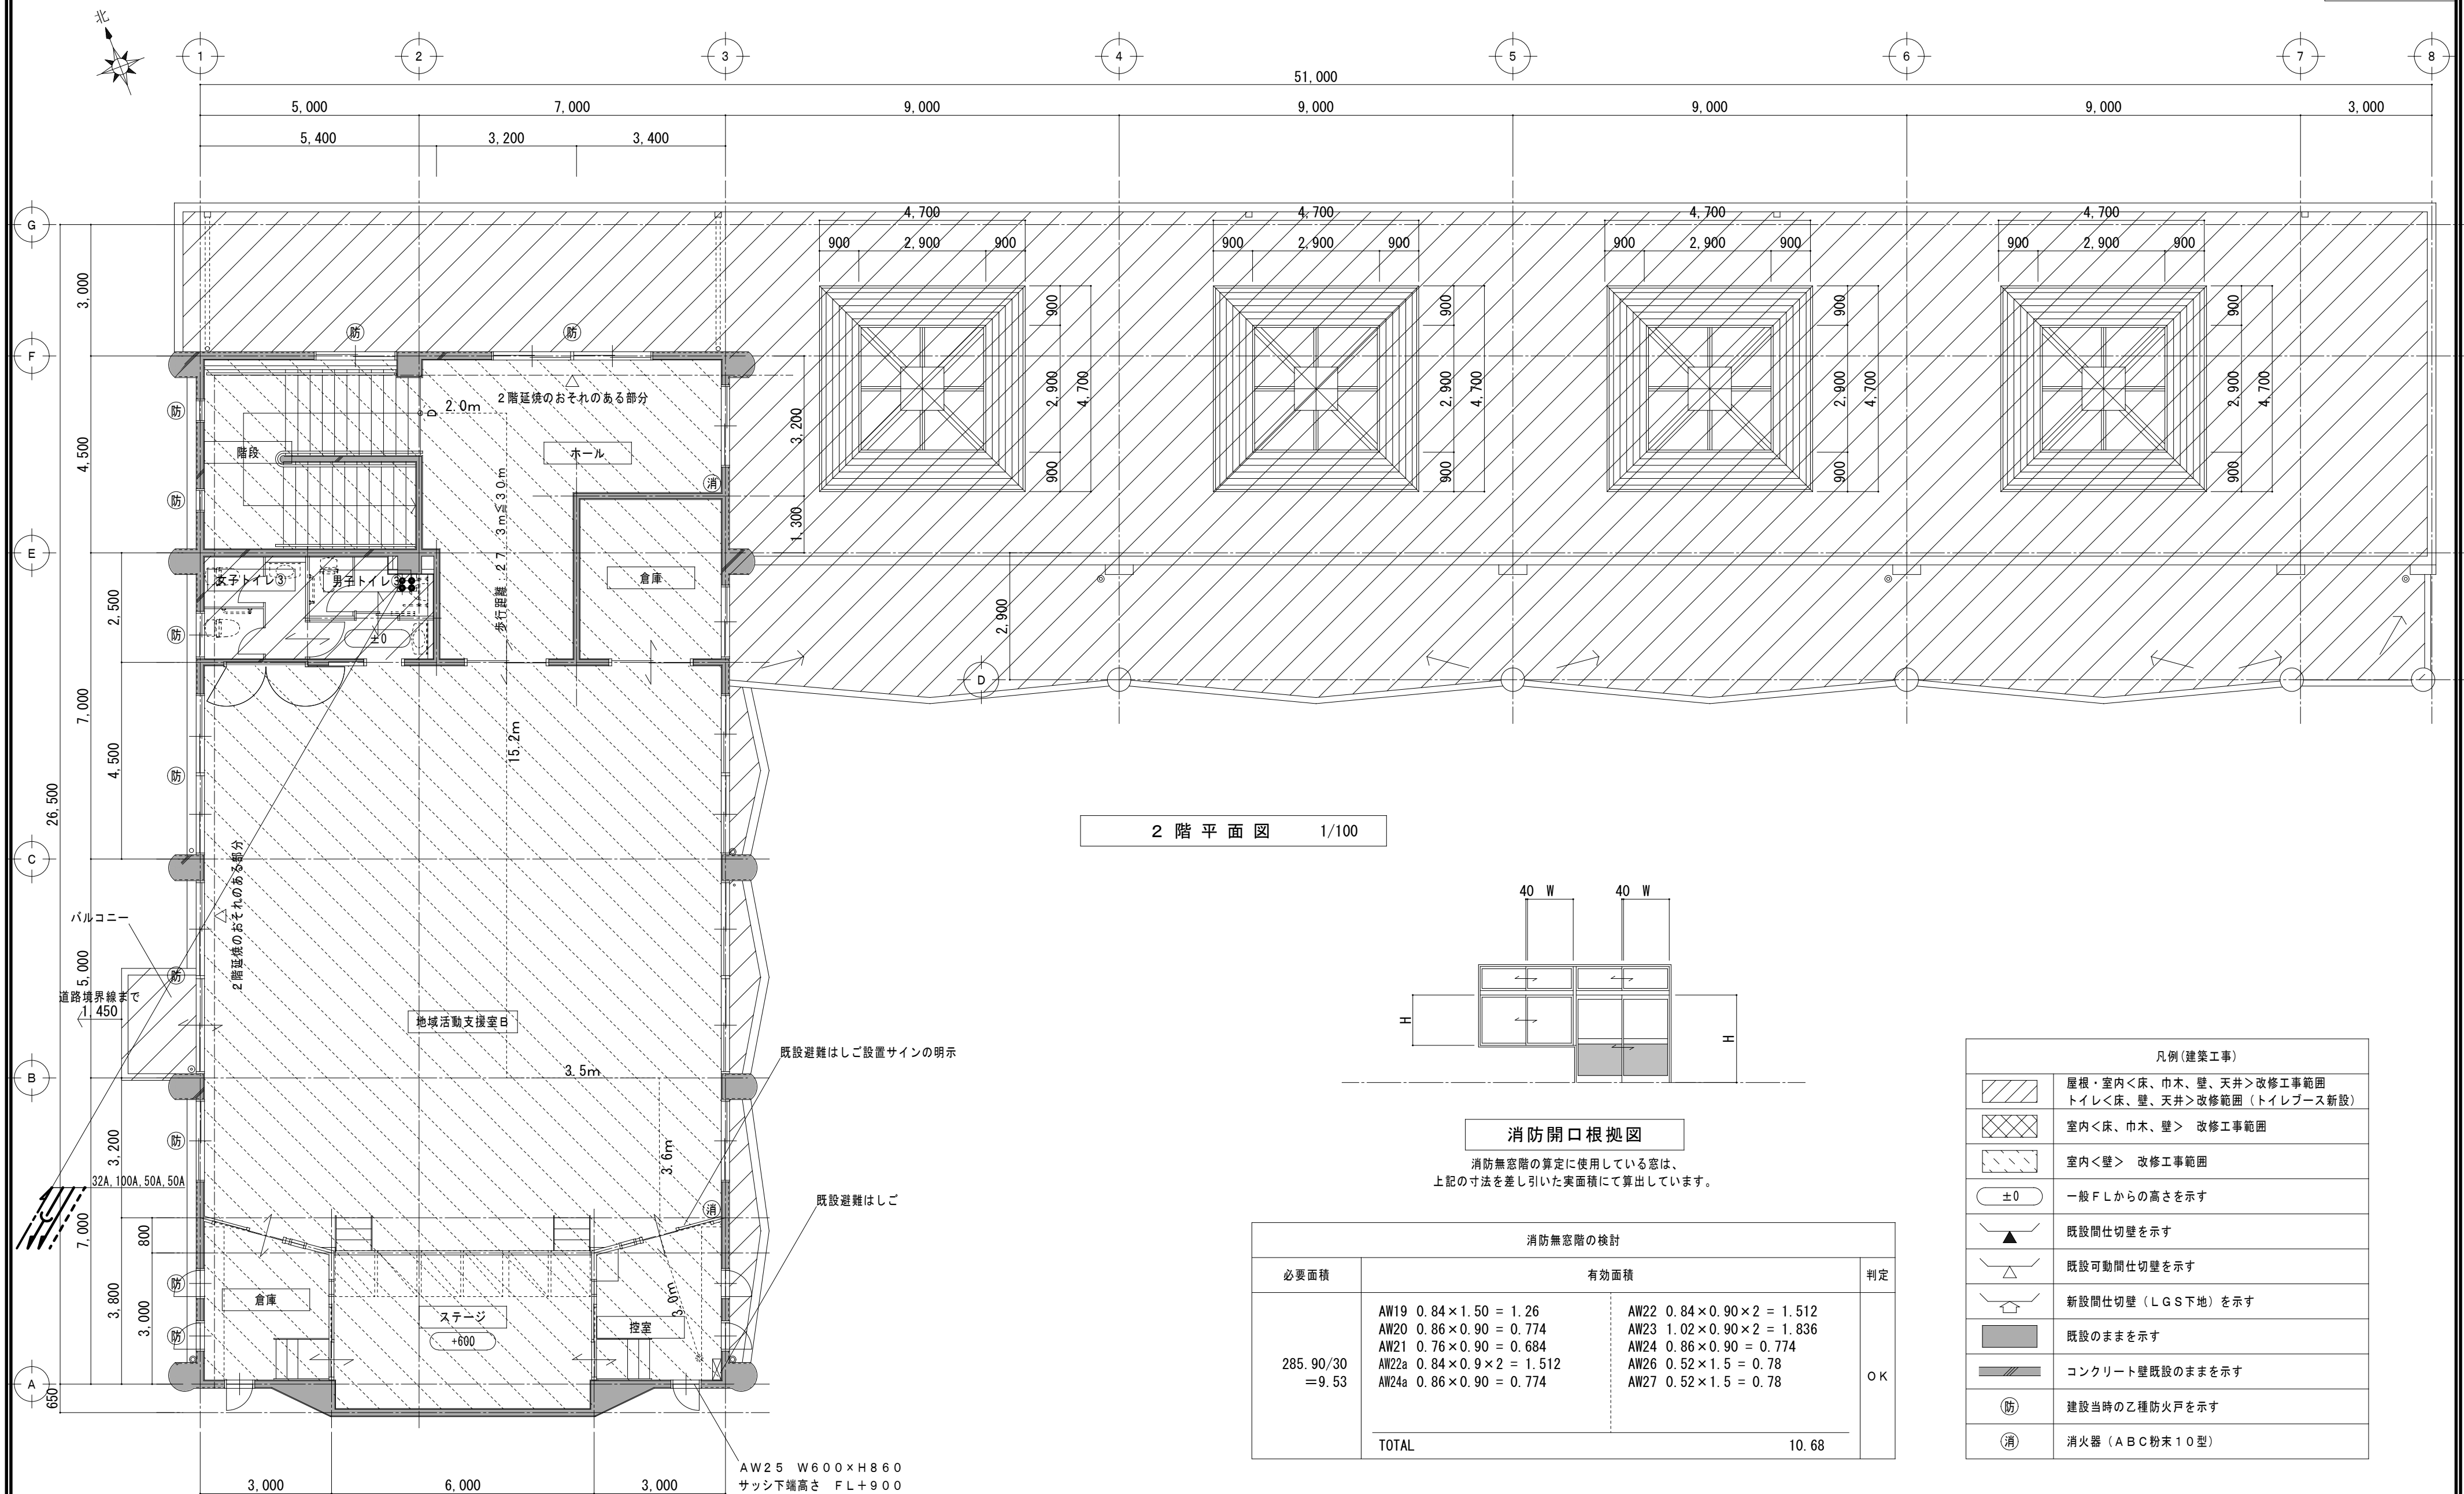

2 階 平 面 図 1/100

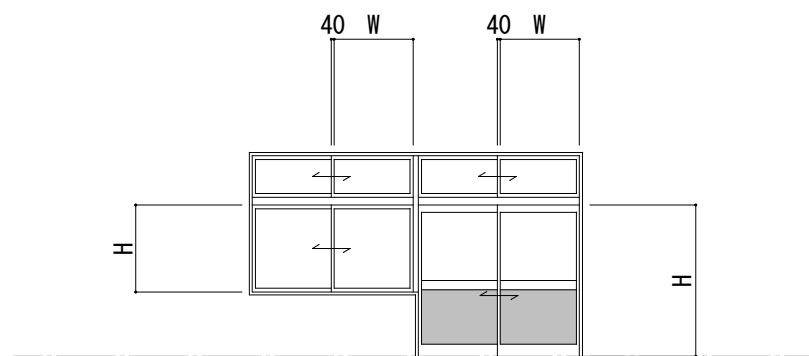


消防開口根拠図

消防無窓階の算定に使用している窓は、上記の寸法を差し引いた実面積にて算出しています。

消防無窓階の検討		
必要面積	有効面積	判定
285.90/30 =9.53	AW19 0.84×1.50 = 1.26	OK
	AW20 0.86×0.90 = 0.774	
	AW21 0.76×0.90 = 0.684	
	AW22a 0.84×0.9×2 = 1.512	
	AW24a 0.86×0.90 = 0.774	
	AW22 0.84×0.90×2 = 1.512	
TOTAL		10.68

凡例(建築工事)	
	屋根・室内<床、巾木、壁、天井>改修工事範囲
	トイレ<床、壁、天井>改修範囲(トイレブース新設)
	室内<床、巾木、壁>改修工事範囲
	室内<壁>改修工事範囲
	±0 一般FLからの高さを示す
	既設間仕切壁を示す
	既設可動間仕切壁を示す
	新設間仕切壁(LGS下地)を示す
	既設のままを示す
	コンクリート壁既設のままを示す
	建設当時の乙種防火戸を示す
	消火器(ABC粉末10型)

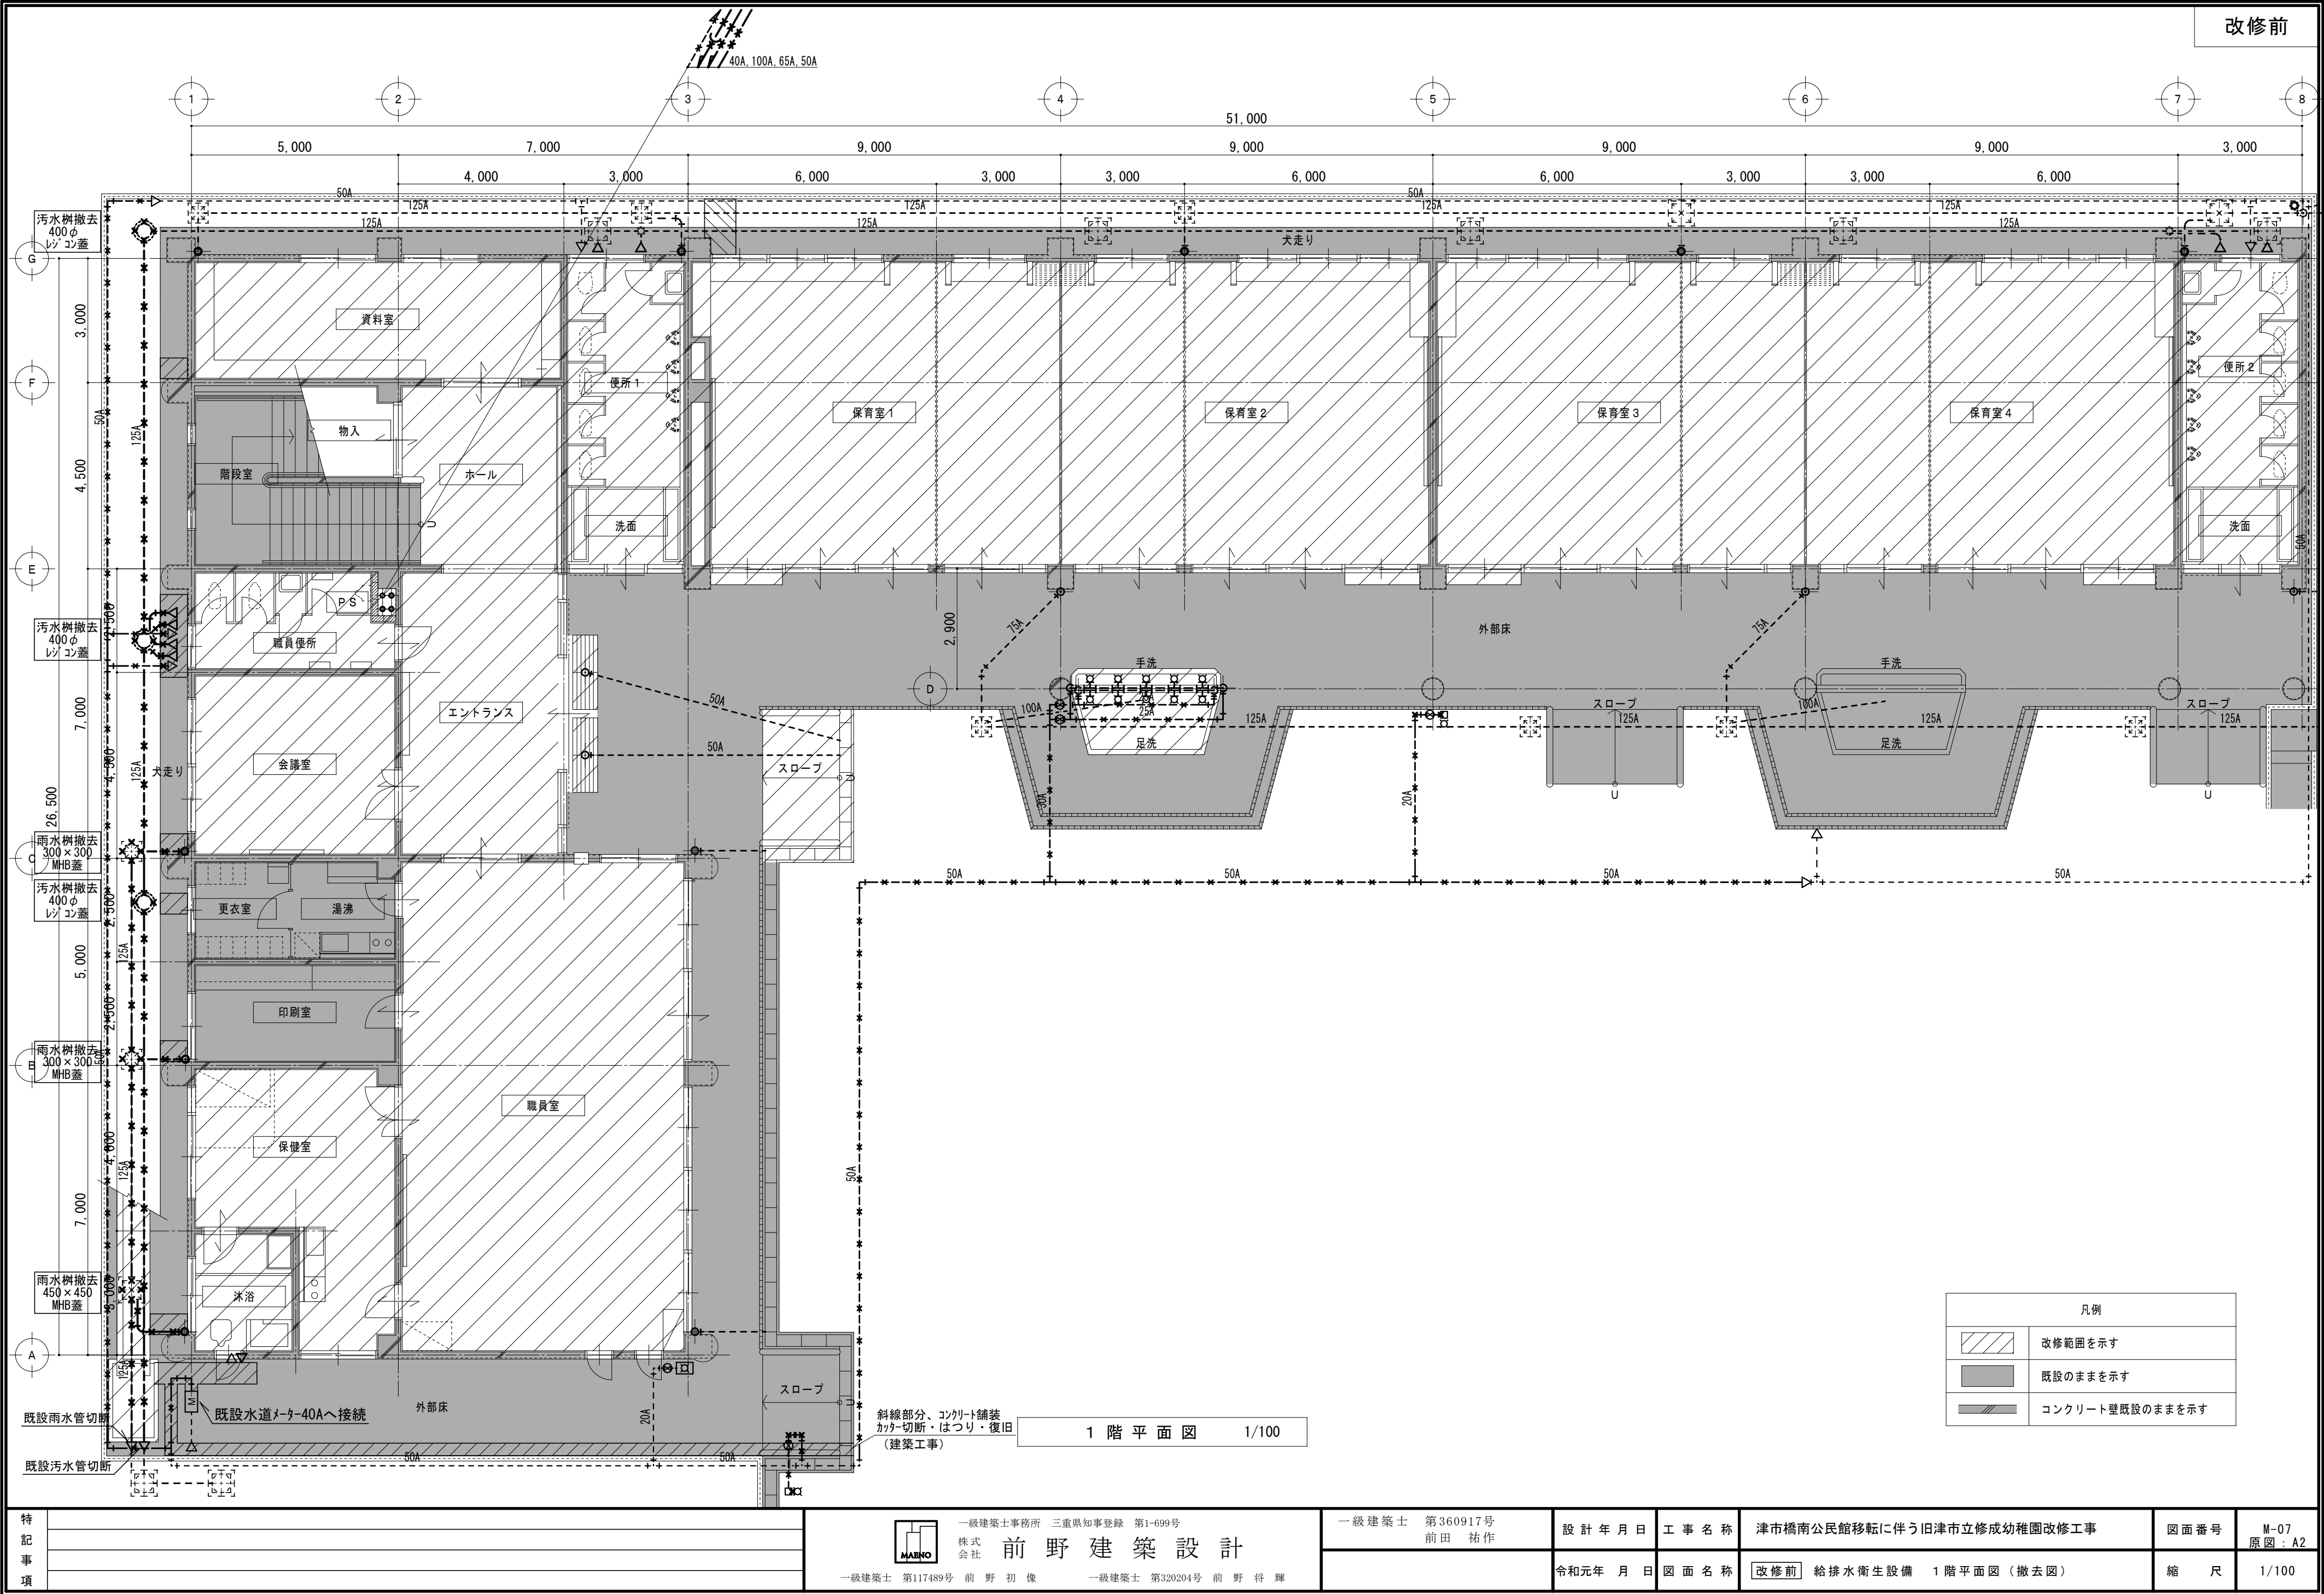

特 記 事 項		MAINO 一級建築士事務所 三重県知事登録 第1-699号 株式会社 前野建築設計 一級建築士 第117489号 前野 初 像 一級建築士 第320204号 前野 将 輝 一級建築士 第360917号 前田 祐作	設計年月日	工事名称	津市橋南公民館移転に伴う旧津市立修成幼稚園改修工事	図面番号	M-07 原図：A2
			令和元年 月 日	図面名称	改修前 給排水衛生設備 1階平面図（撤去図）	縮 尺	1/100

特
記
事
項

一級建築士事務所 三重県知事登録 第1-699号

株式
会社

前 野 建 築 設 計

一級建築士 第117489号 前 野 初 像

一級建築士 第320204号 前 野 将 輝

一級建築士 第360917号
前 田 祐 作

設 計 年 月 日

工 事 名 称

津市橋南公民館移転に伴う旧津市立修成幼稚園改修工事

図 面 番 号

M-08
原 図 : A2


図 面 名 称

改修前 給排水衛生設備 2階平面図(撤去図)

縮 尺


1/100

改修前

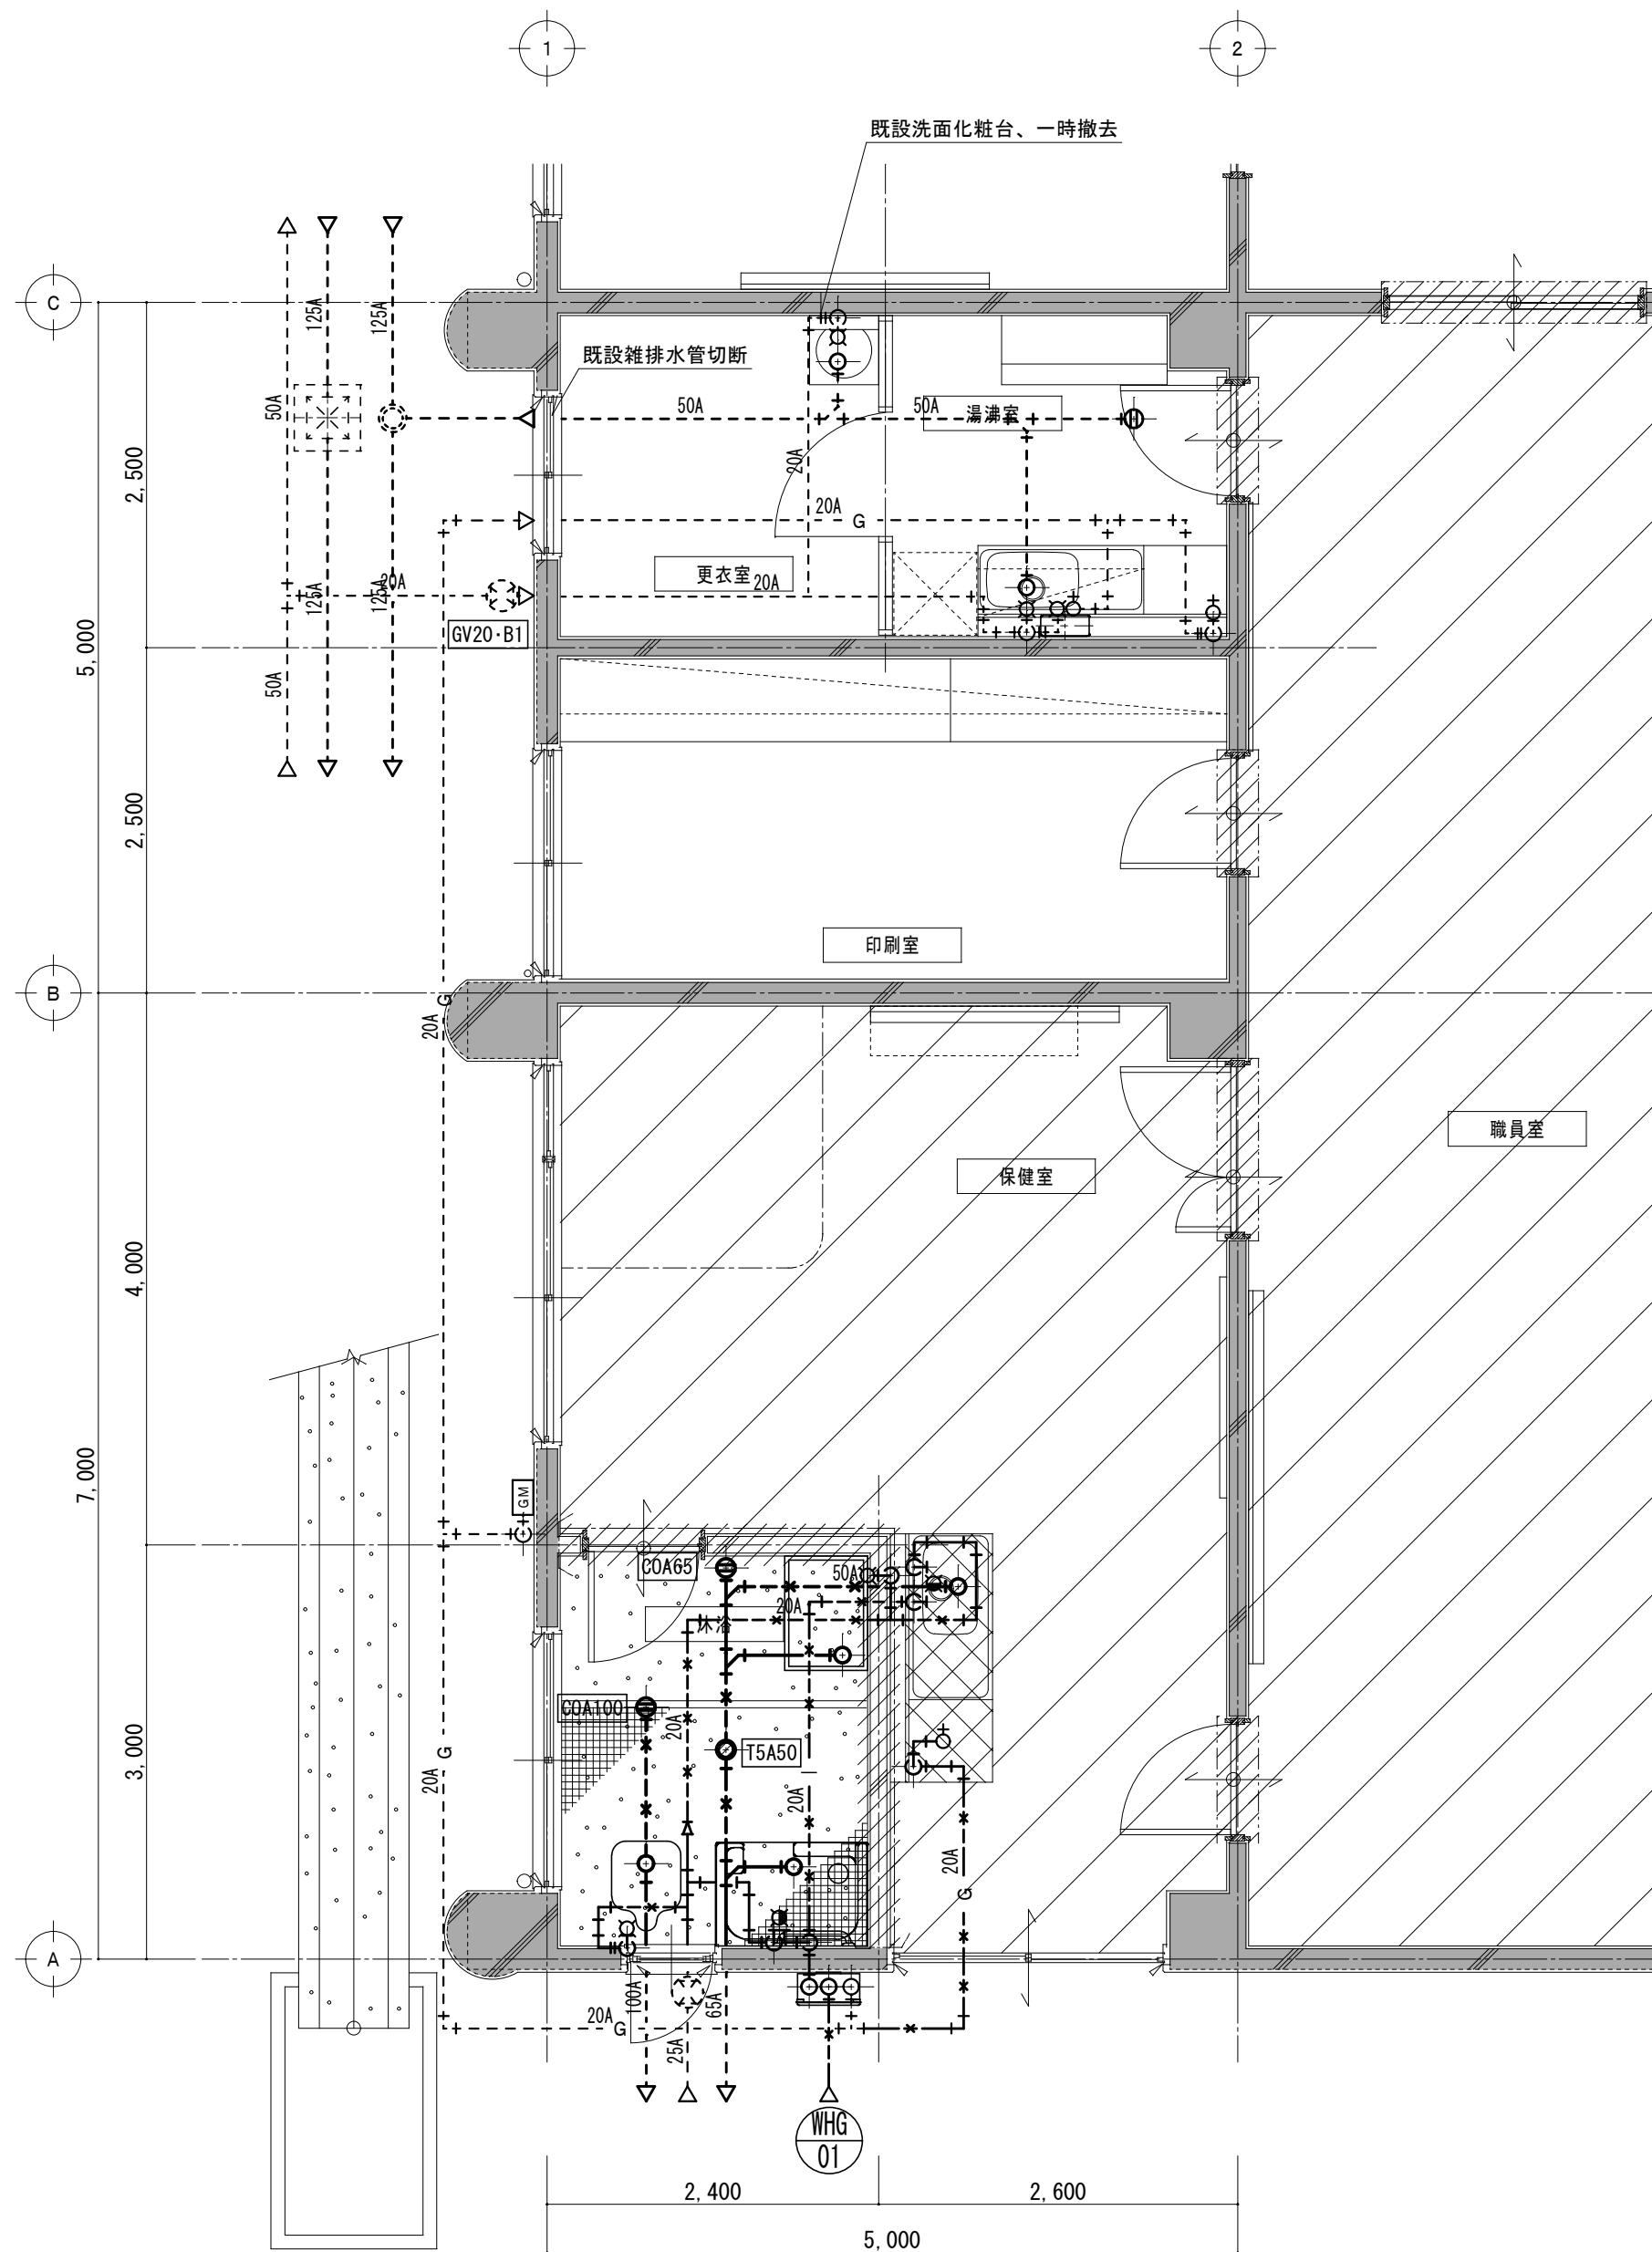

1 階平面詳細図 No. 1 1/50

改修後

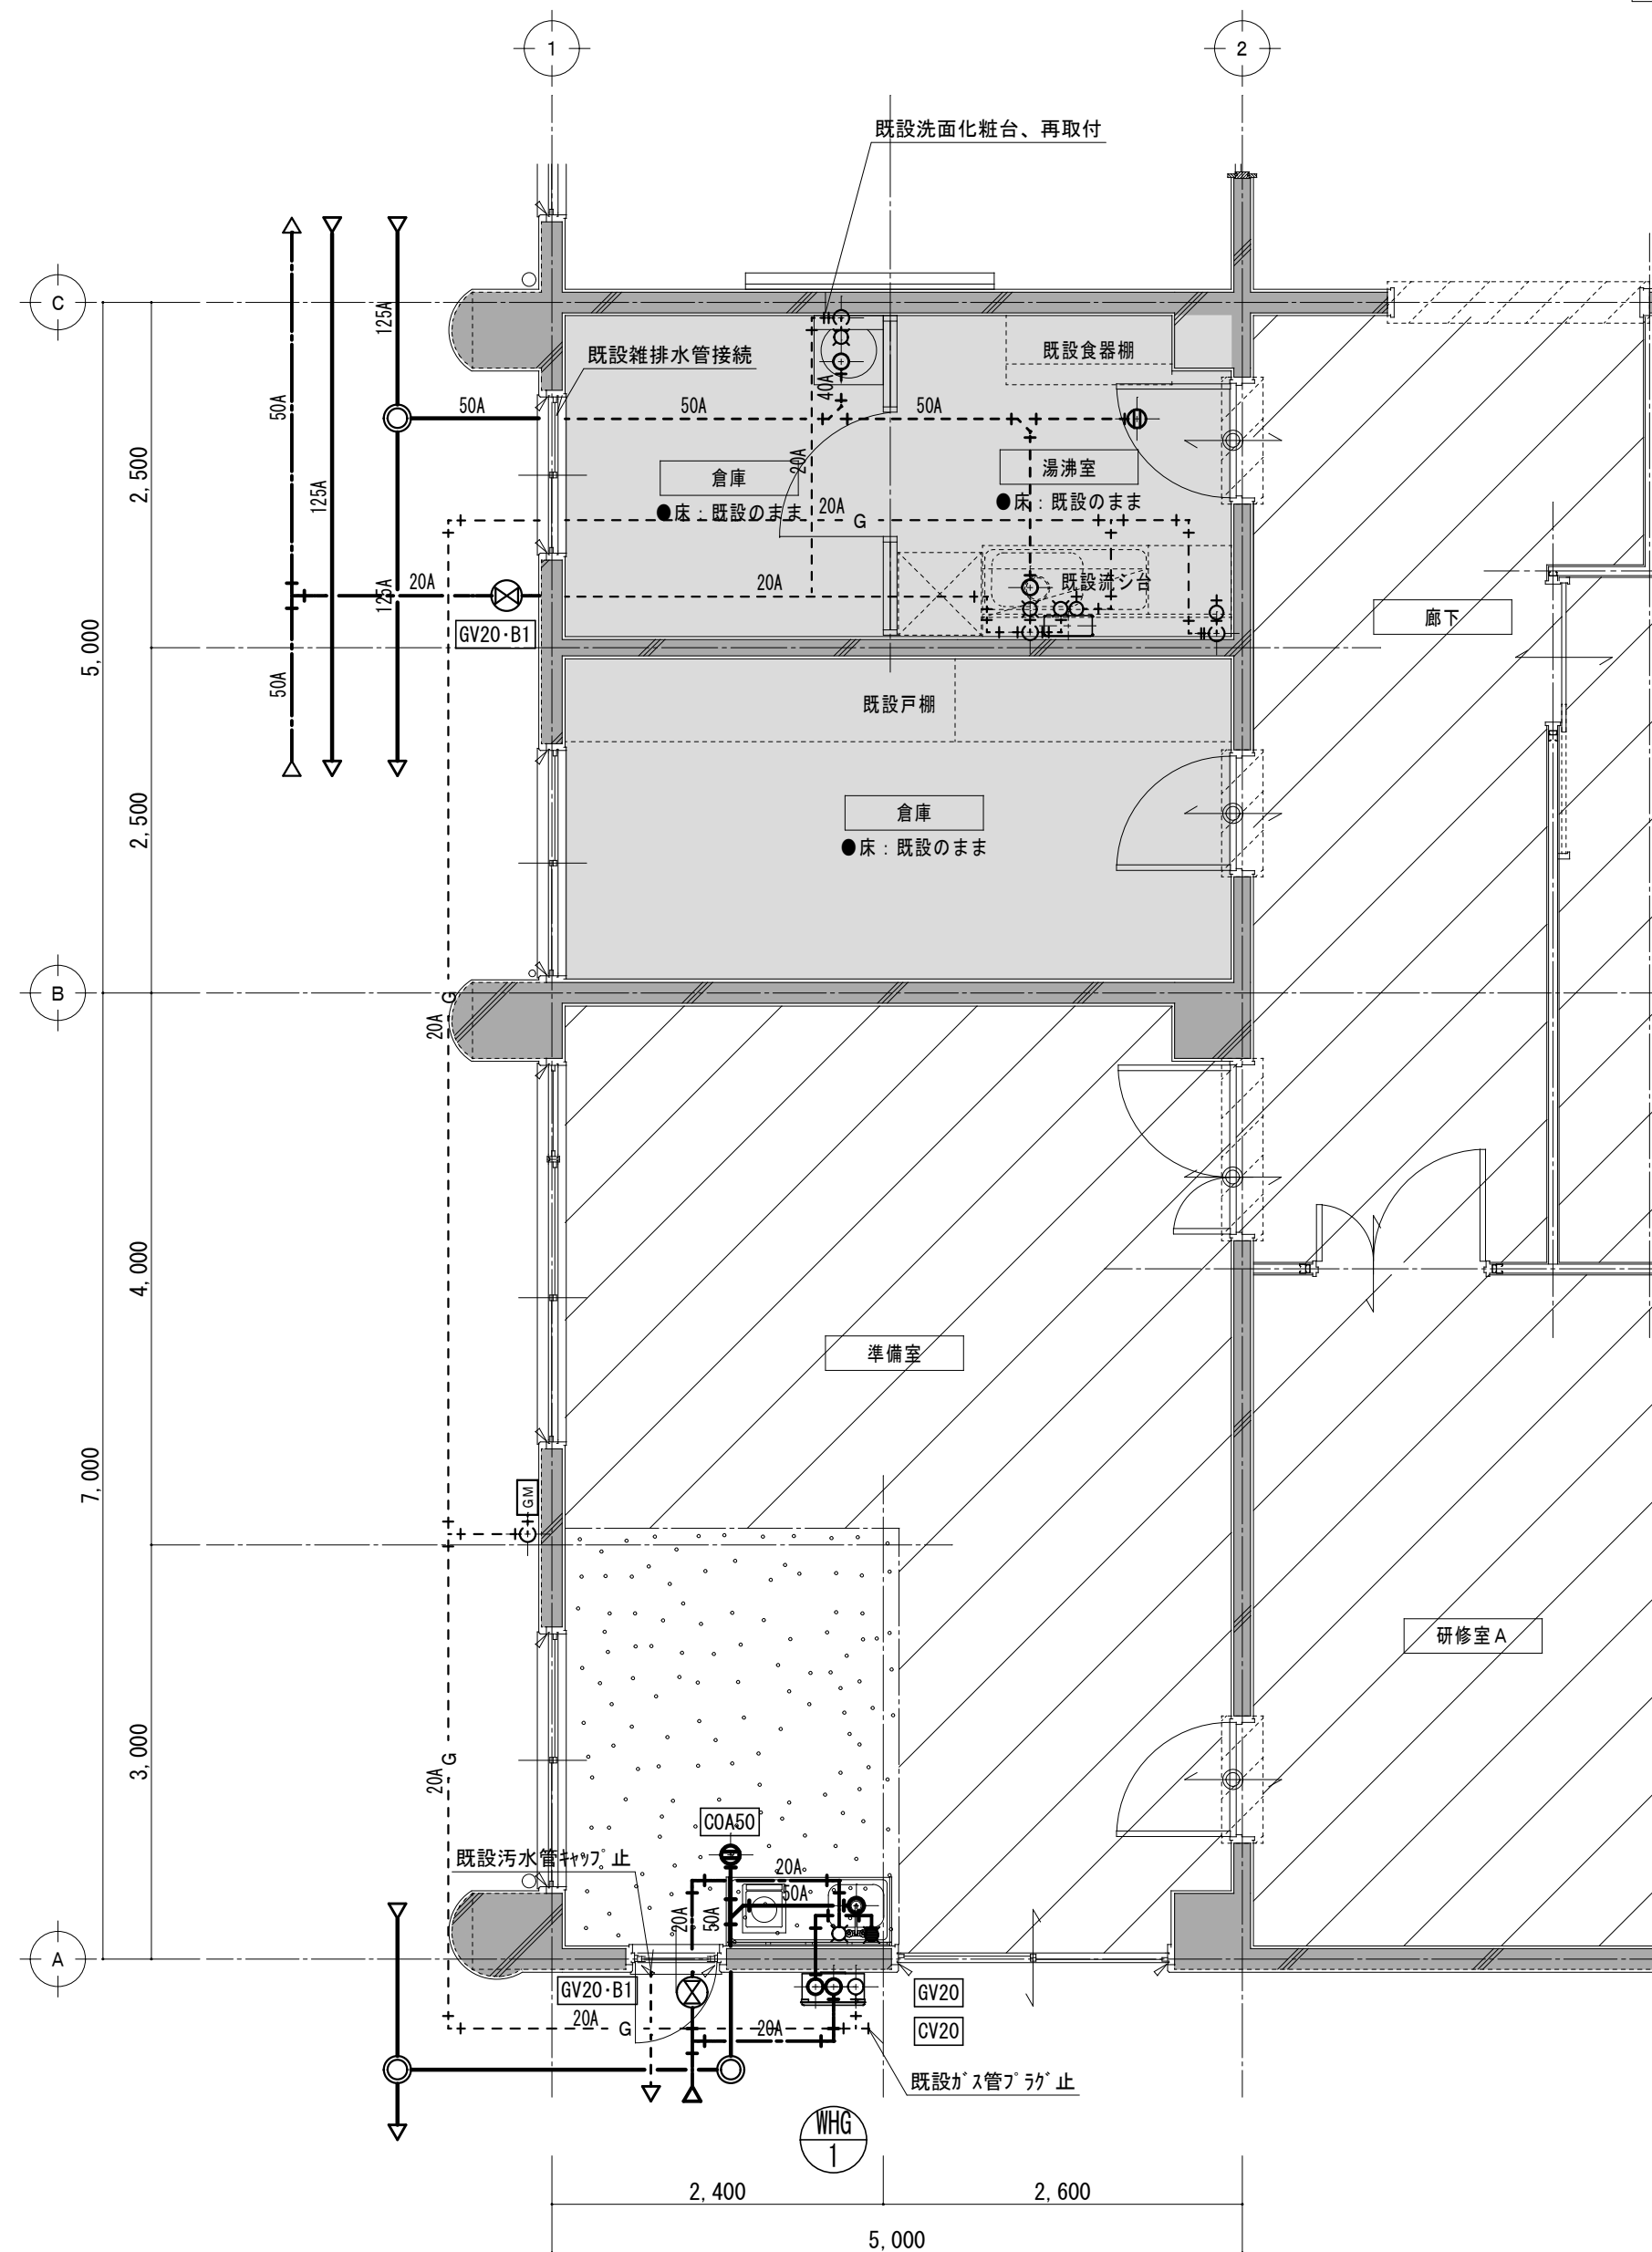

1 階平面詳細図 No. 1 1/50

特記事項	




一級建築士事務所 三重県知事登録 第1-699号
株式会社
前野建築設計
一級建築士 第117489号 前野 初 像 一級建築士 第320204号 前野 将 輝

一級建築士 第360917号
前田 祐 作


設計年月日	工事名称	津市橋南公民館移転に伴う旧津市立修成幼稚園改修工事	図面番号	M-09 原図：A2
	図面名称	改修前 改修後 給排水衛生設備 1階平面詳細図No. 1	縮尺	1/50

改修前

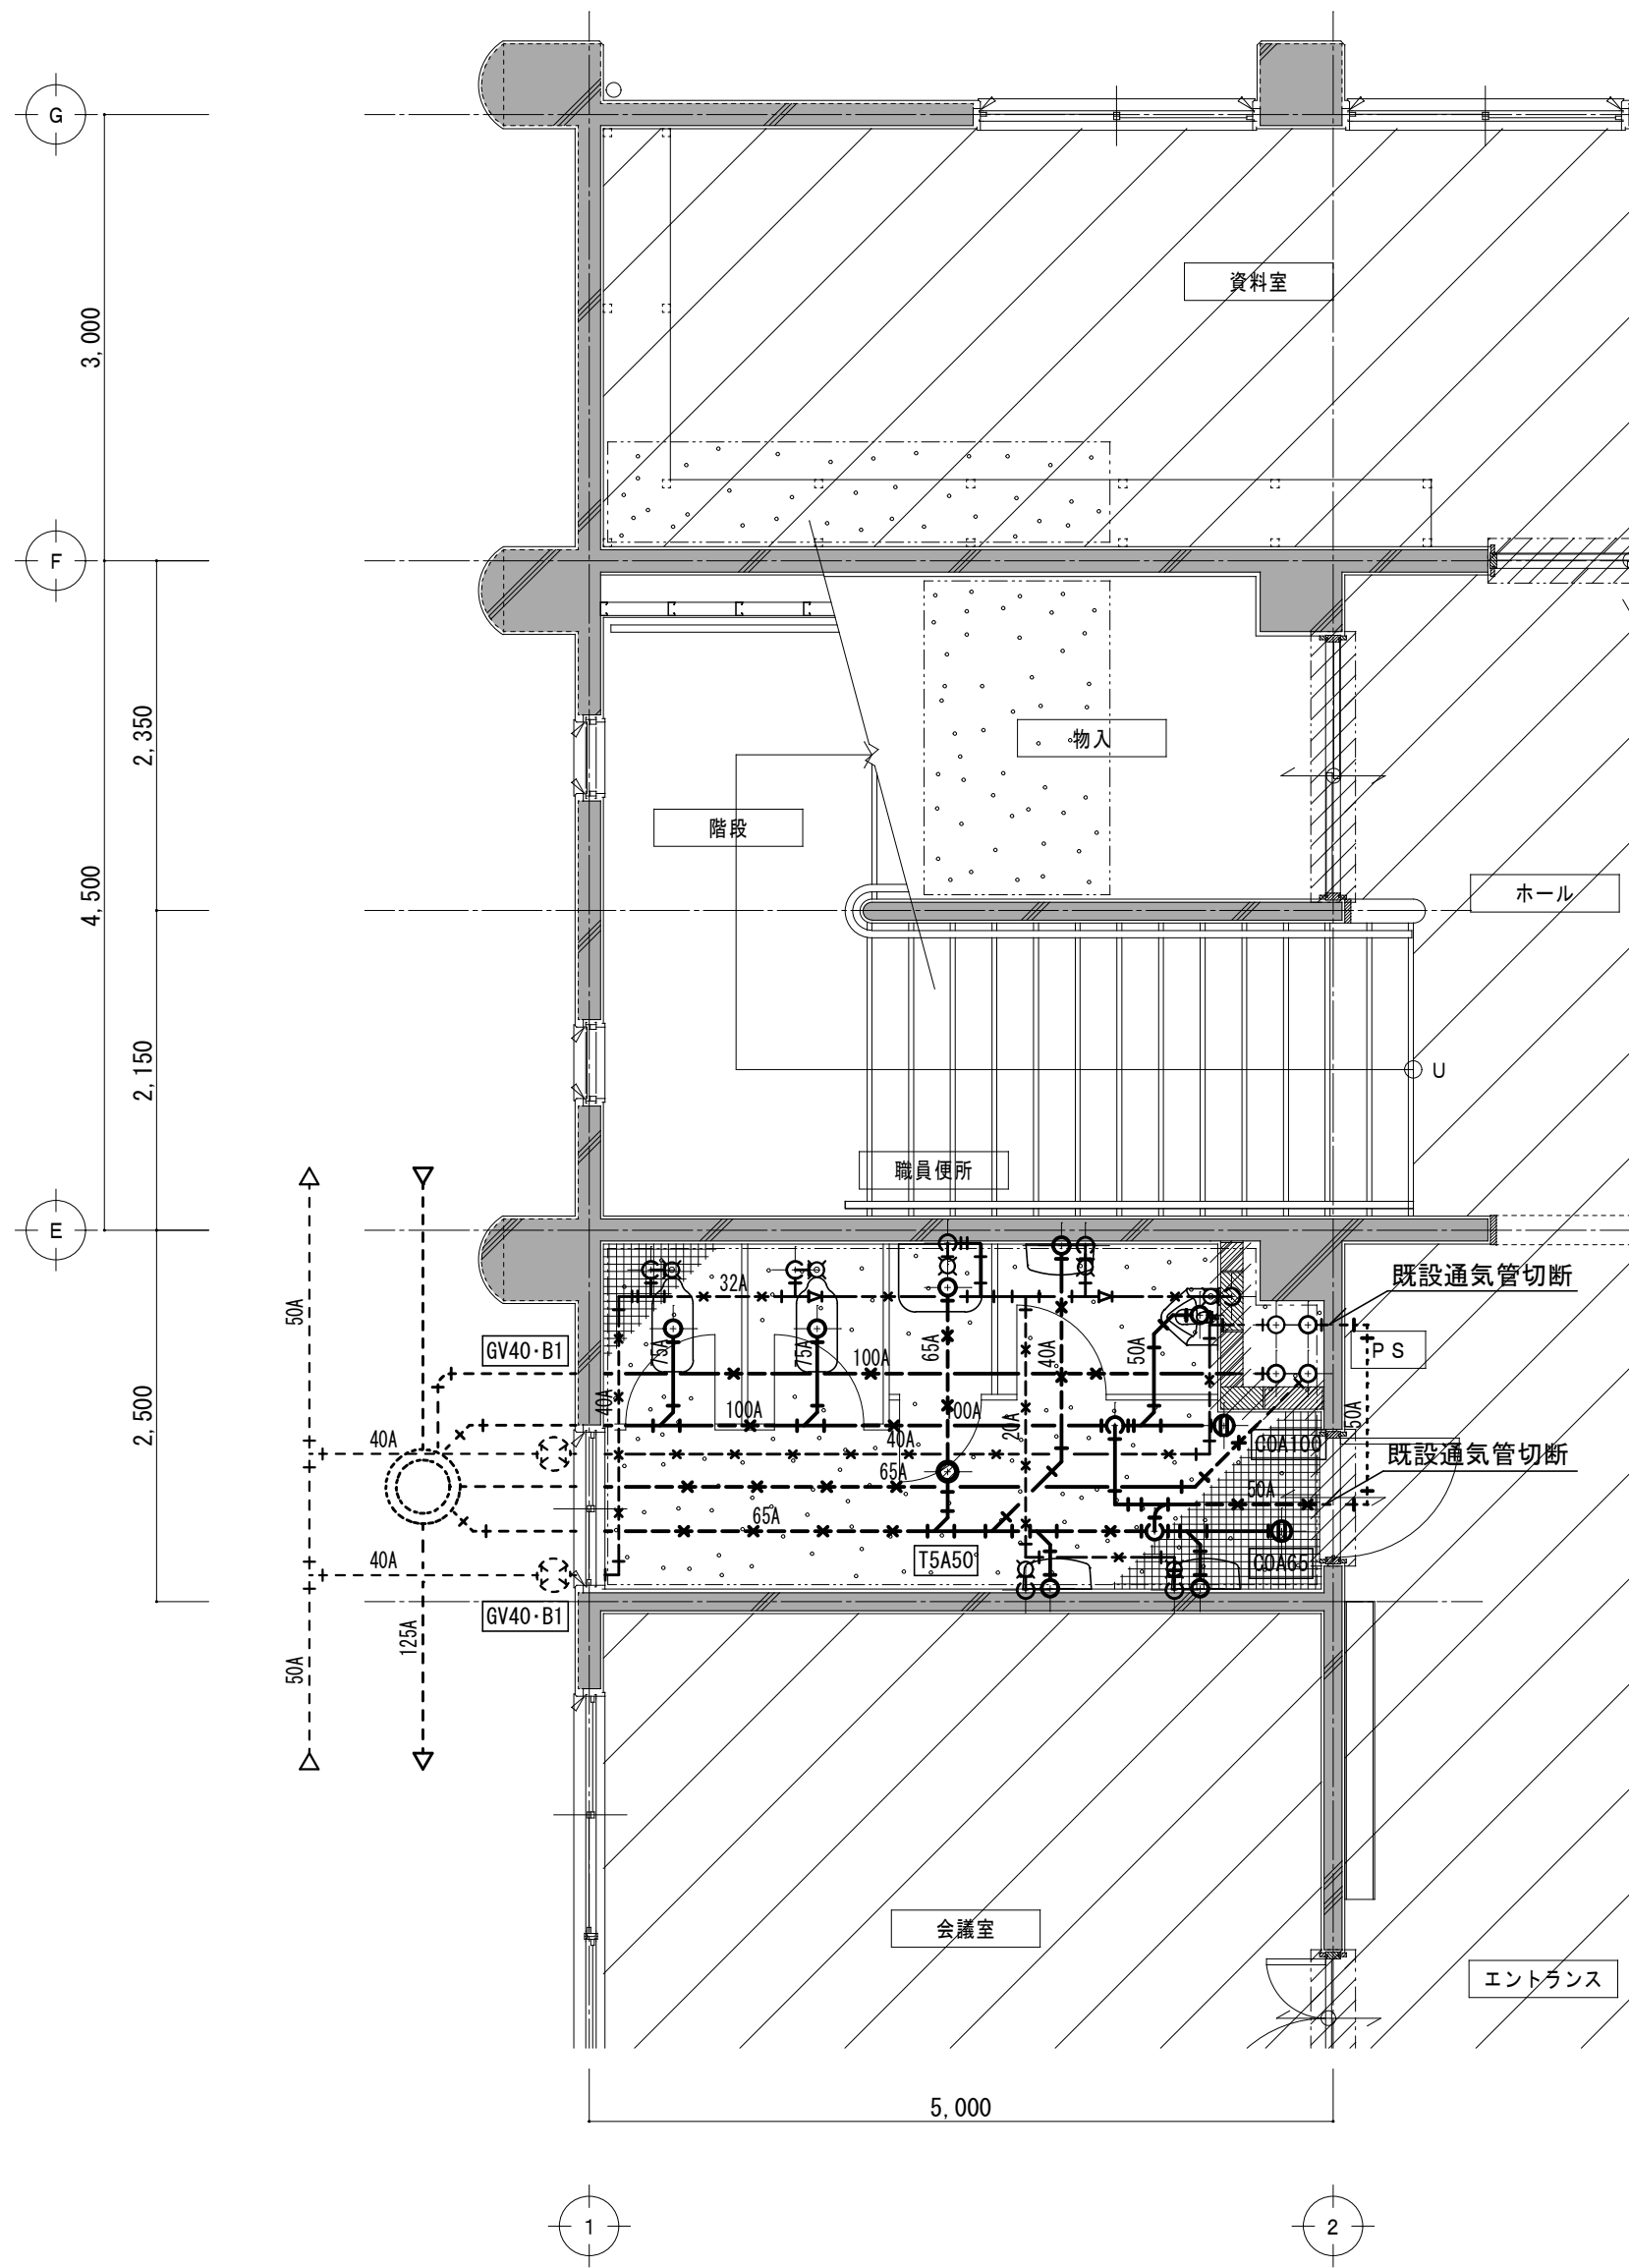

1 階平面詳細図 No. 2 1/50

改修後

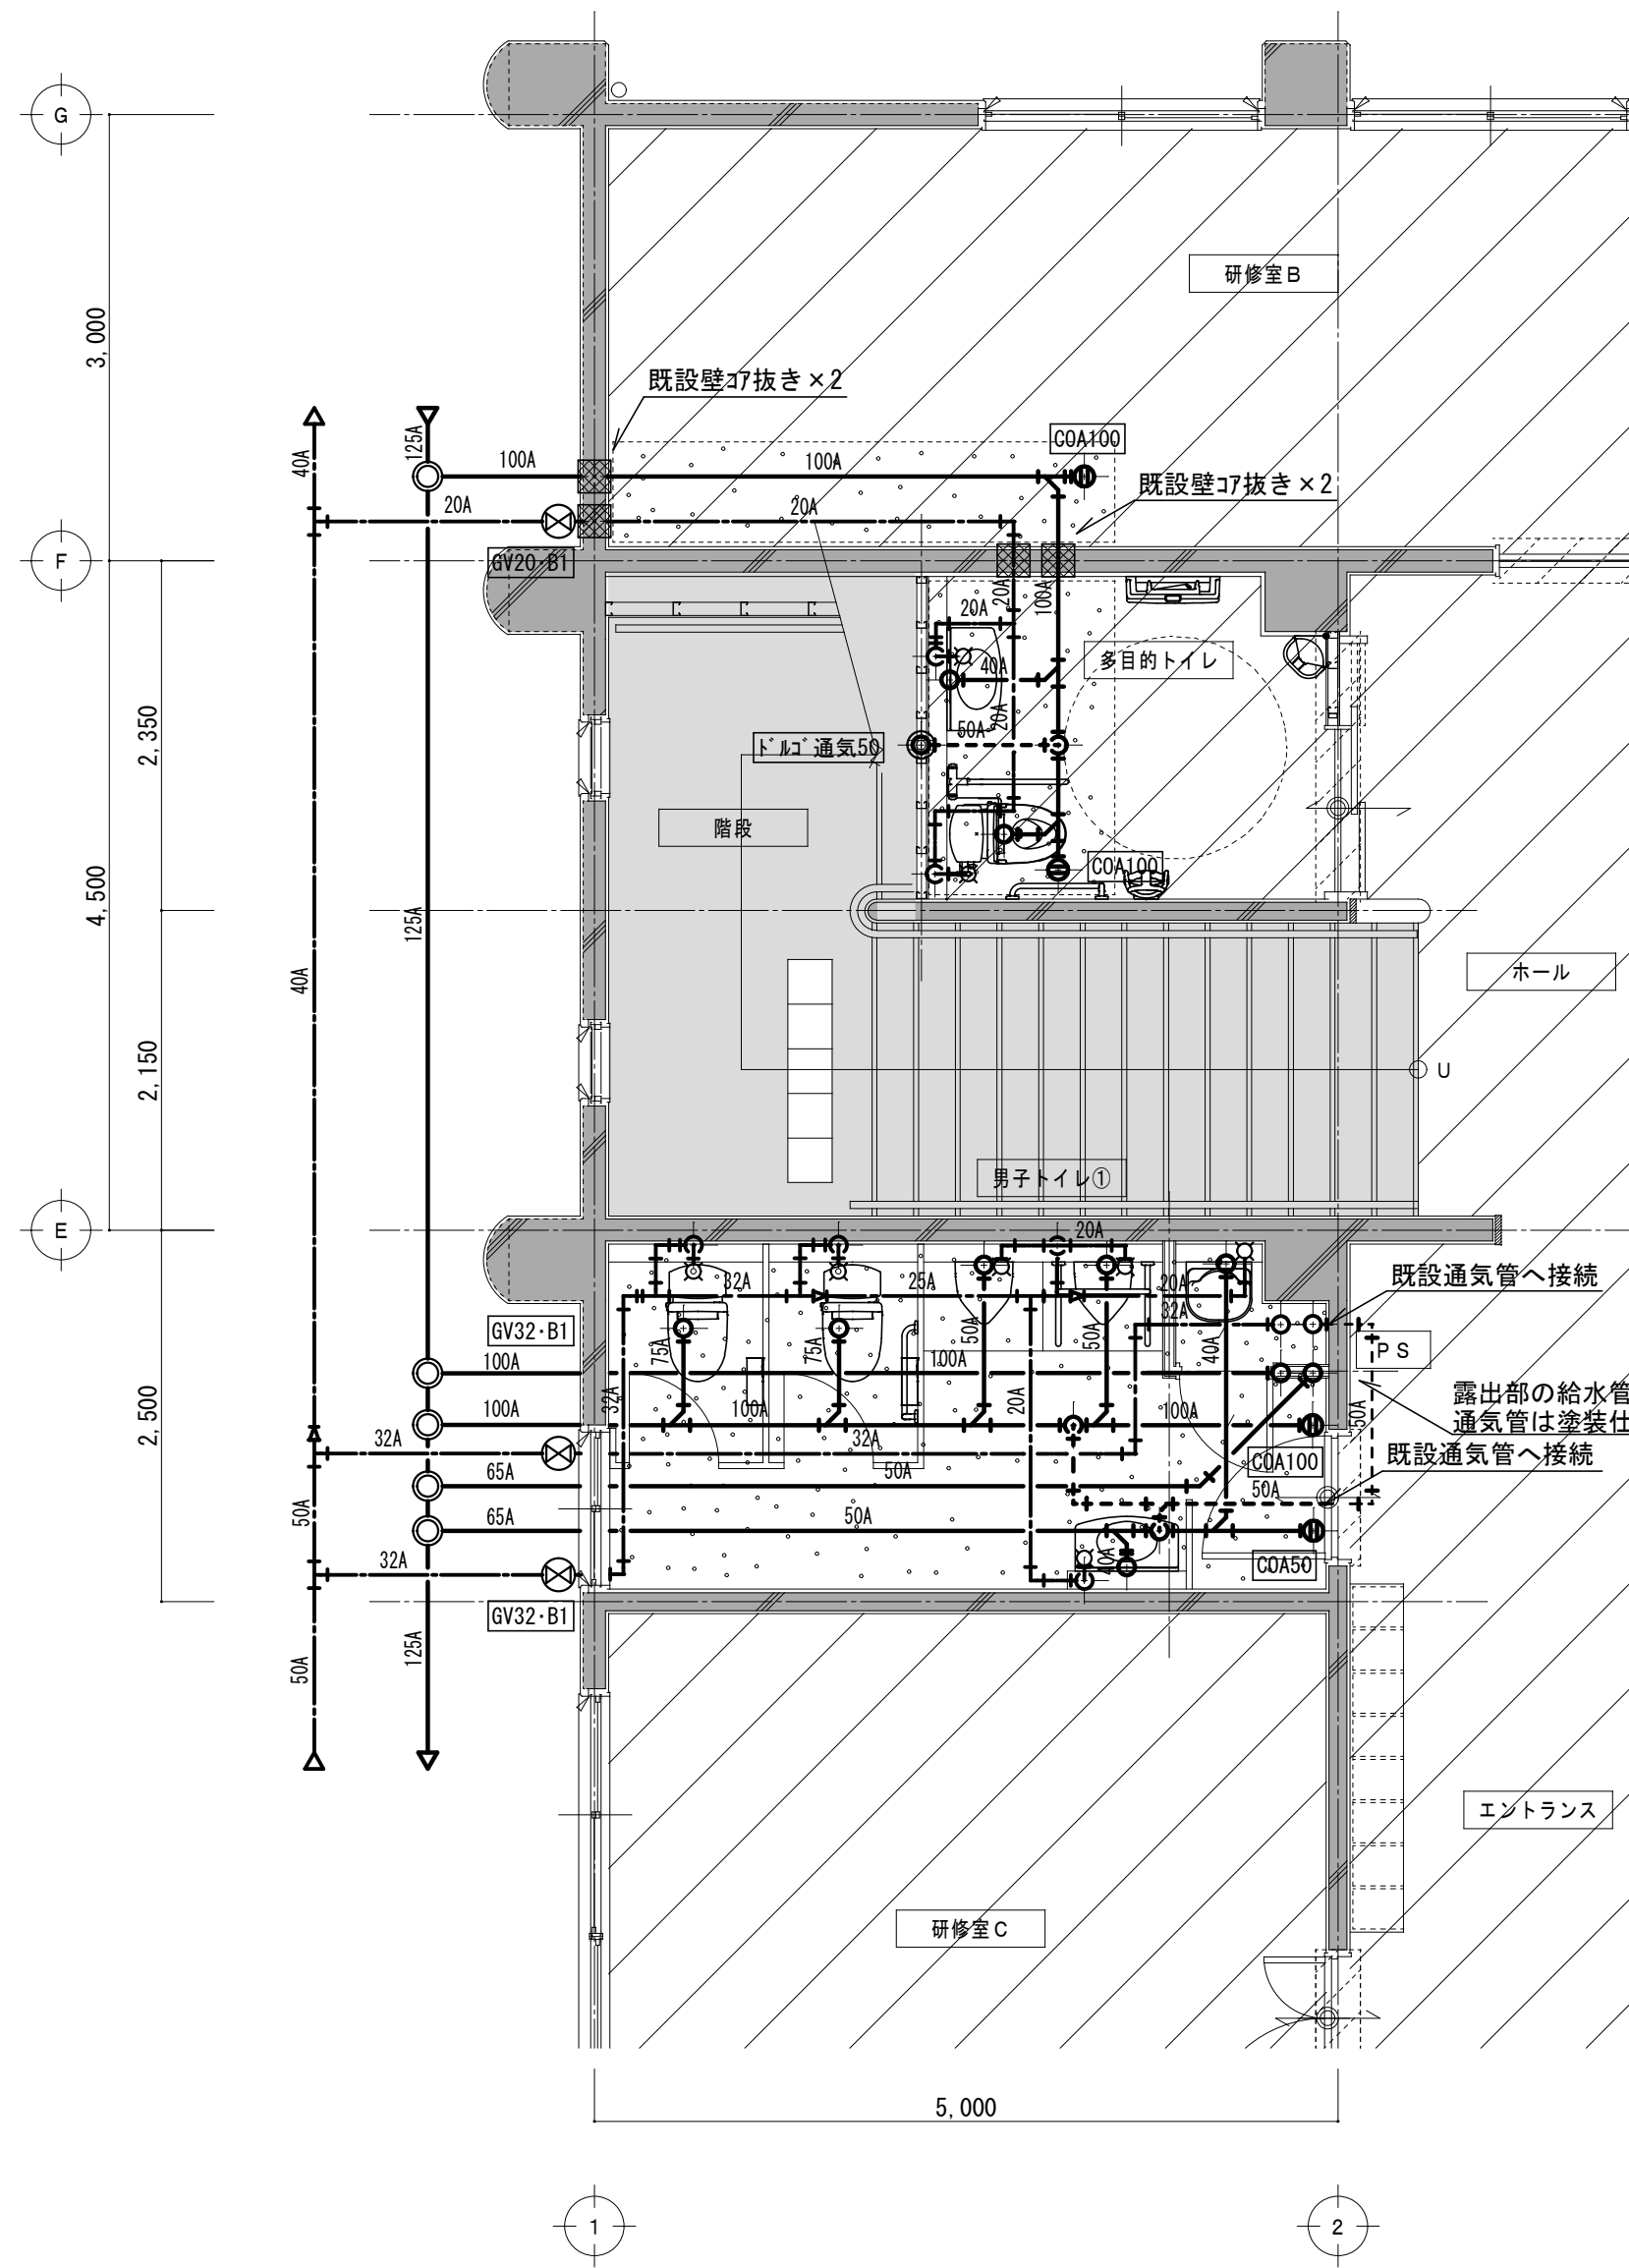

1 階平面詳細図 No. 2 1/50

特 記 事 項	




一級建築士事務所 三重県知事登録 第1-699号
株式会社
前 野 建 築 設 計
一級建築士 第117489号 前 野 初 像 一級建築士 第320204号 前 野 将 輝


一級建築士 第360917号 前田 祐作	設計年月日	工事名称 津市橋南公民館移転に伴う旧津市立修成幼稚園改修工事	図面番号 M-10 原図：A2
		図面名称 改修前 改修後 給排水衛生設備 1階平面詳細図No. 2	縮 尺 1/50

改修前

改修後

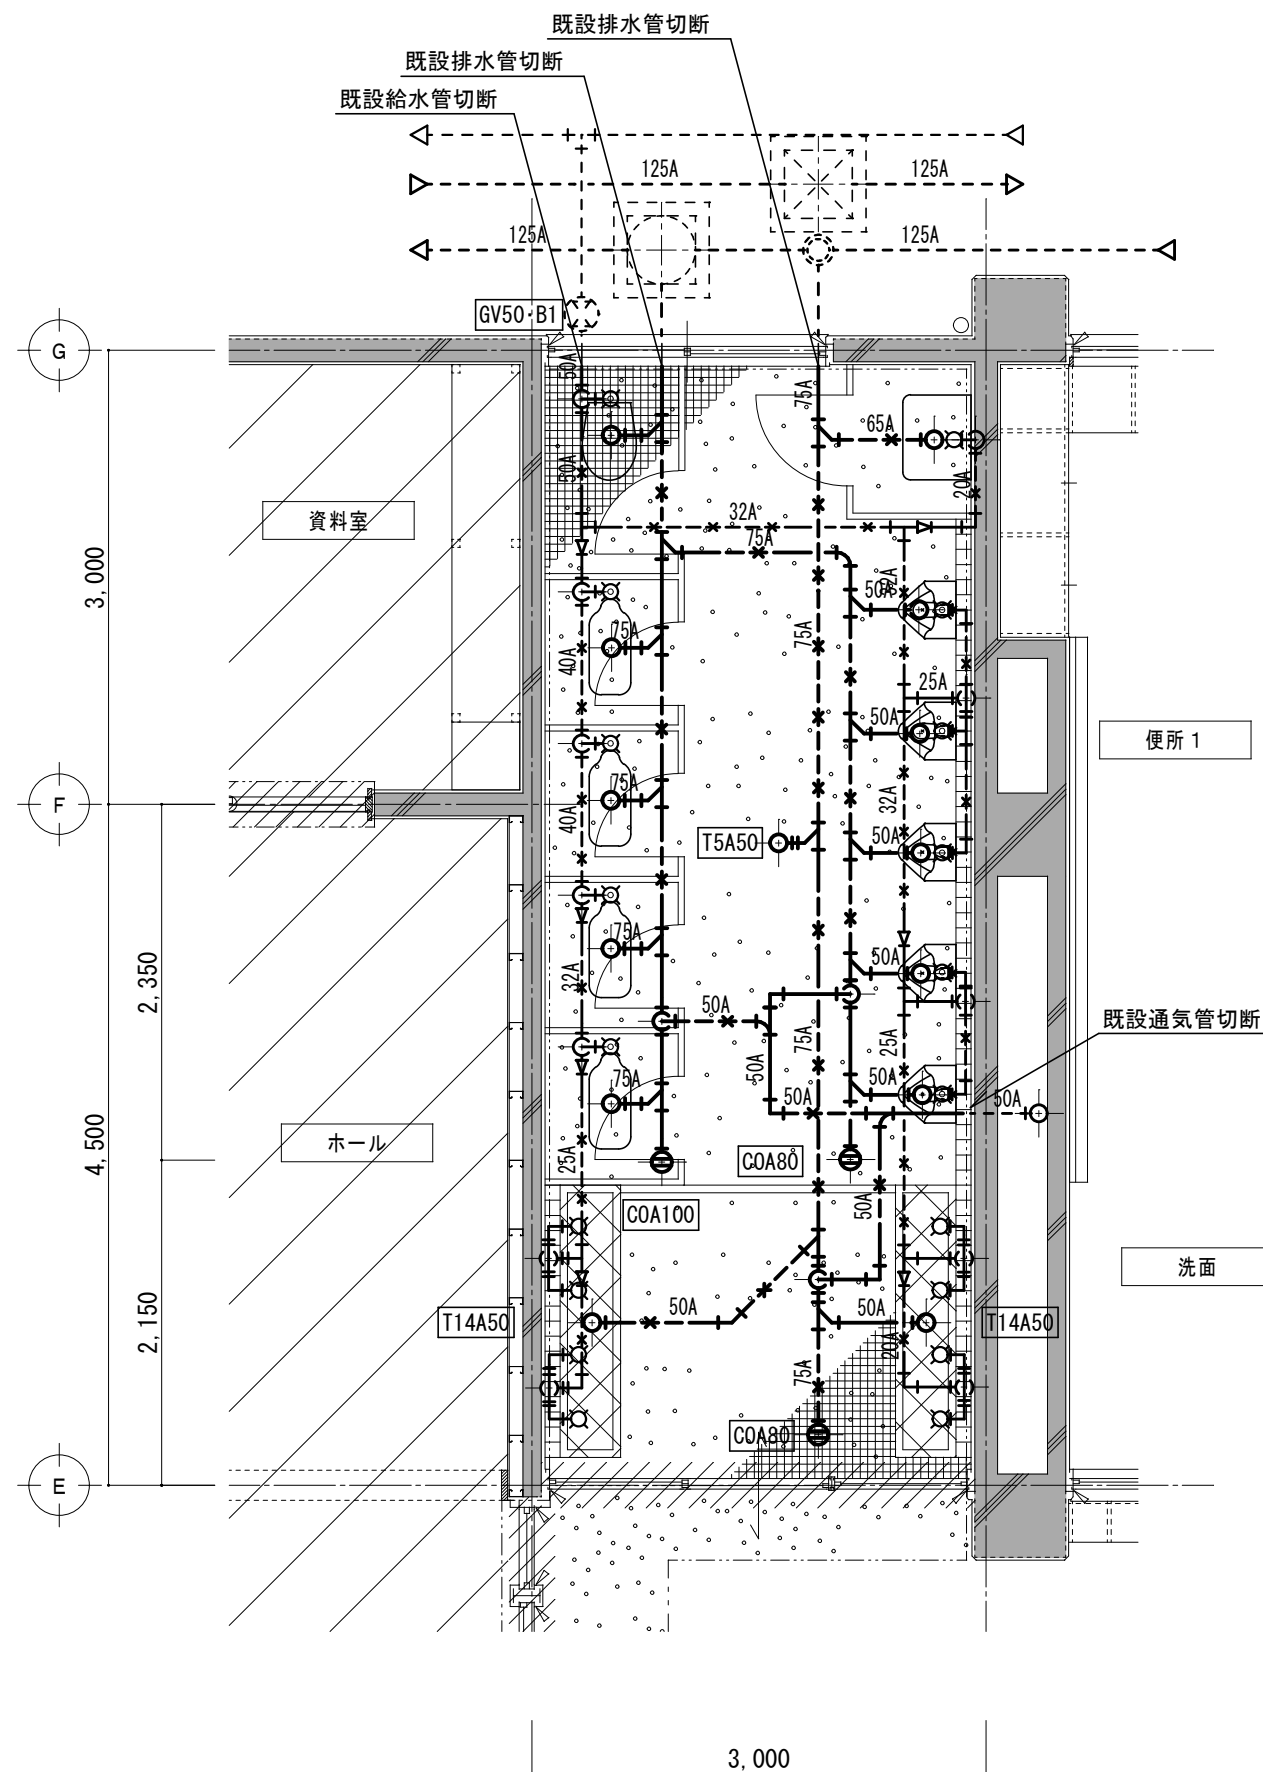

1 階 平 面 詳 細 図 No. 3 1/50

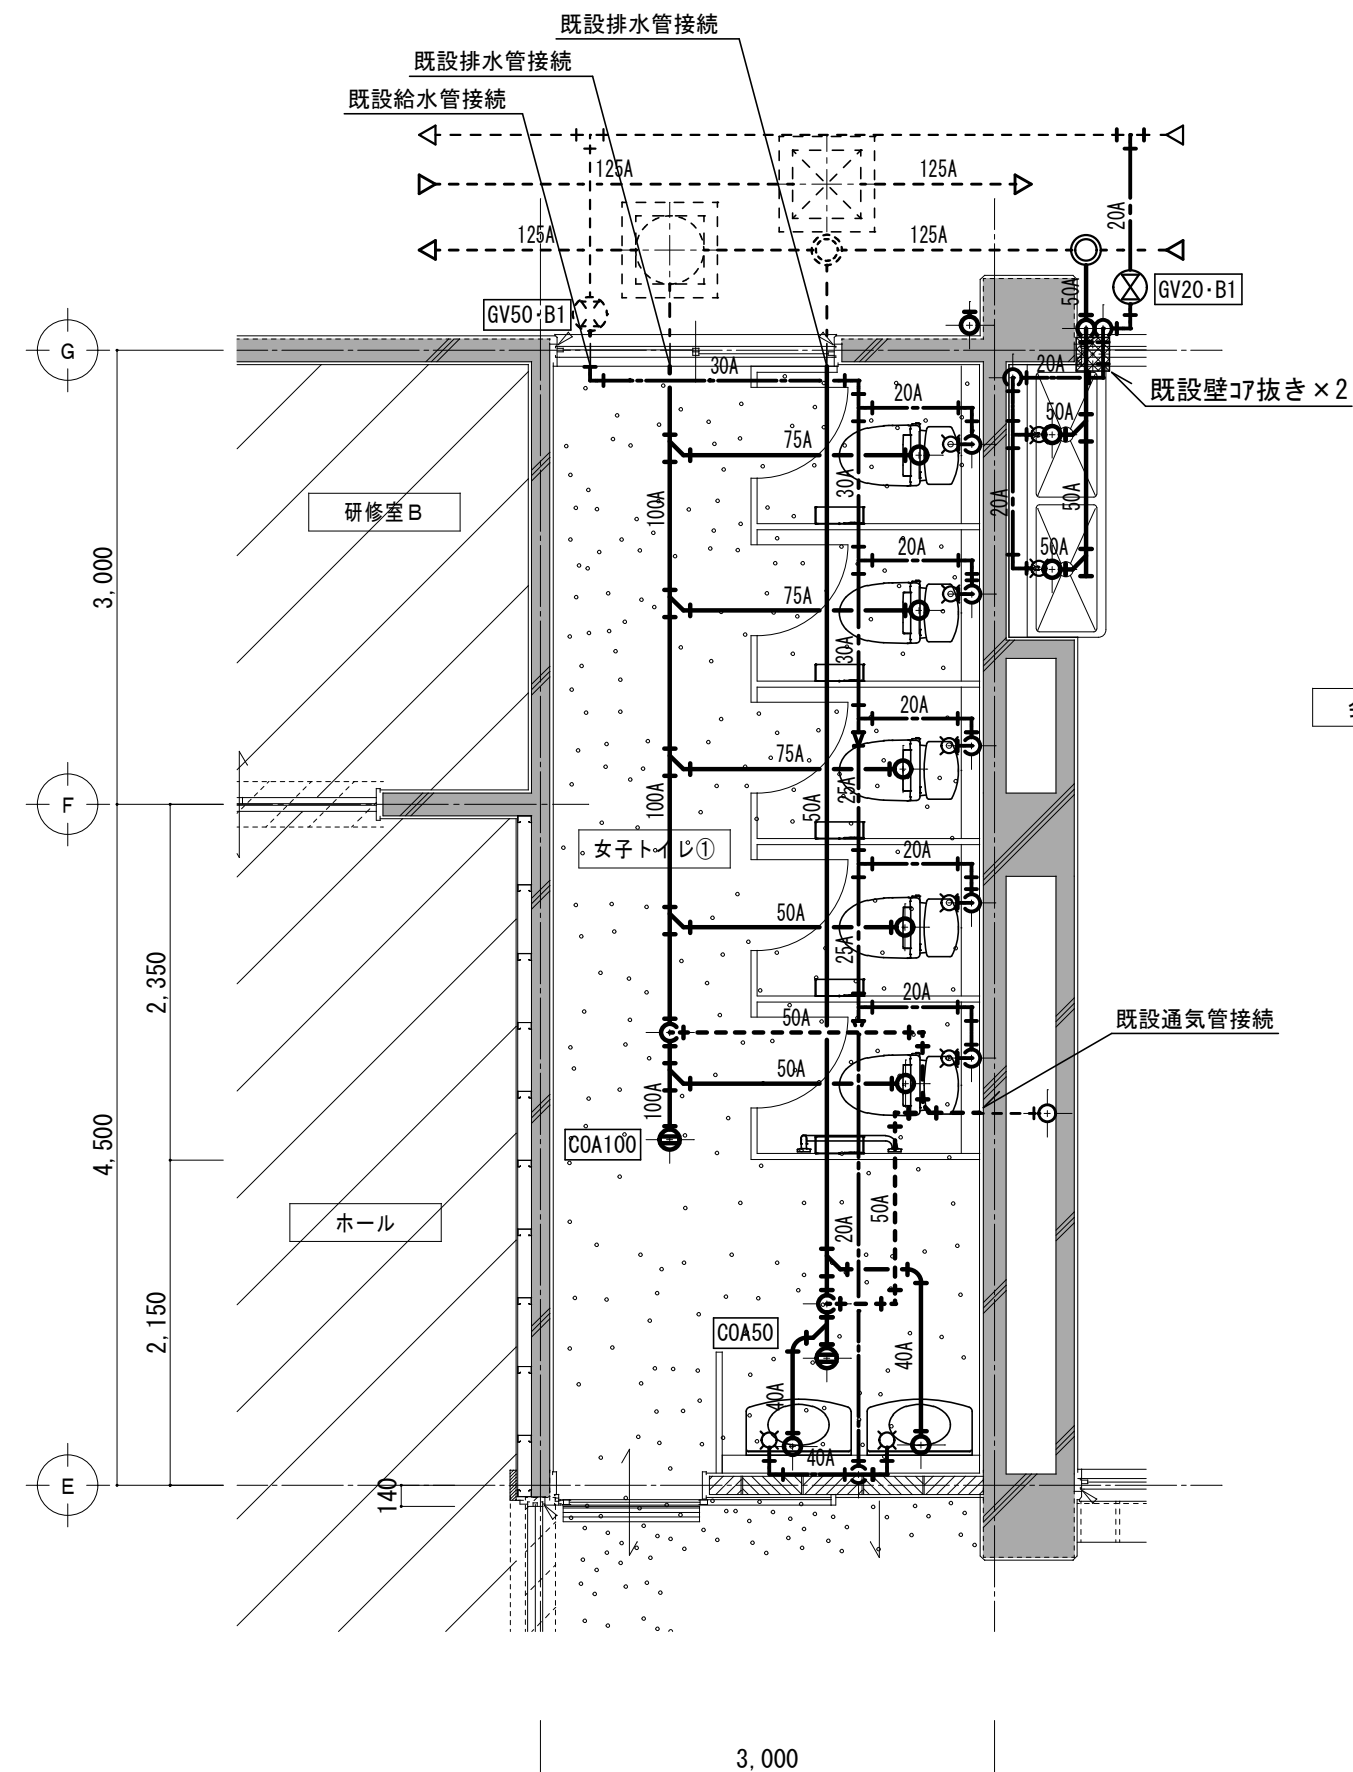

1 階 平 面 詳 細 図 No. 3 1/50

特 記 事 項	



一級建築士事務所 三重県知事登録 第1-699号

株式

会社

前 野 建 築 設 計

一級建築士 第117489号 前 野 初 像

一級建築士 第320204号 前 野 将 輝

一級建築士 第360917号
前田 祐作

設 計 年 月 日

工 事 名 称

津市橋南公民館移転に伴う旧津市立修成幼稚園改修工事

図面番号

M-11
原図：A2


図 面 名 称

改修前 改修後 給排水衛生設備 1階平面詳細図No. 3

縮 尺


1/50

改修前

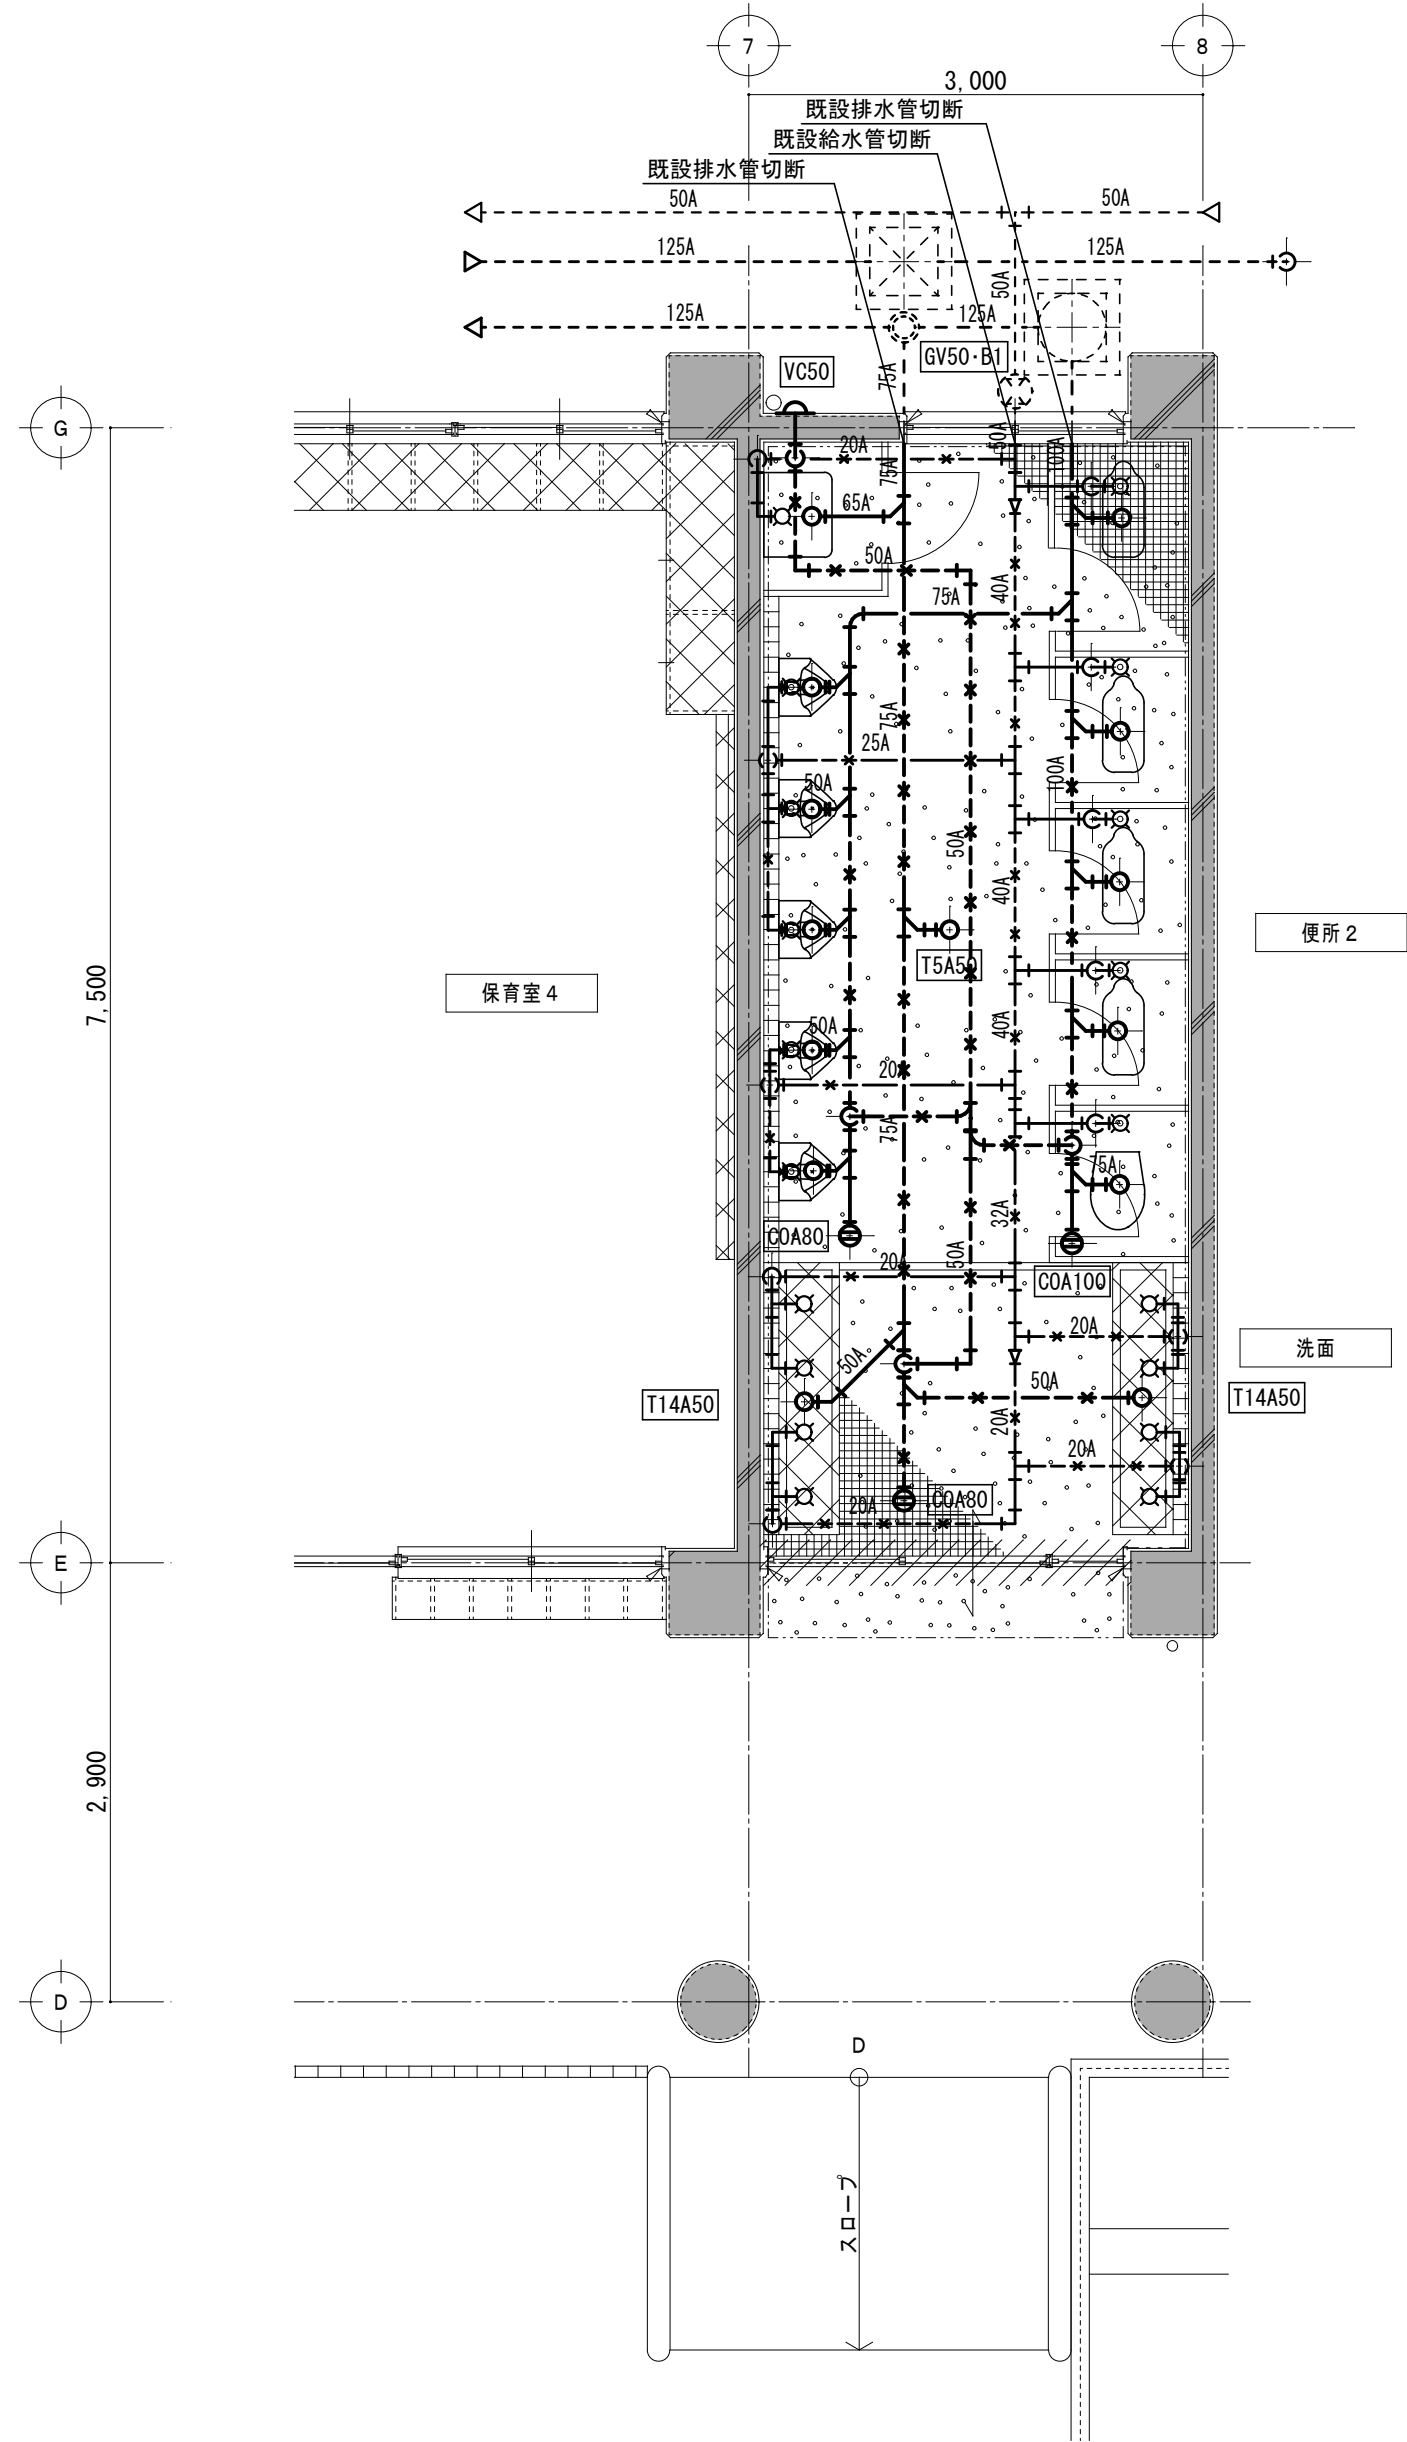

1 階平面詳細図 No. 4 1/50

改修後

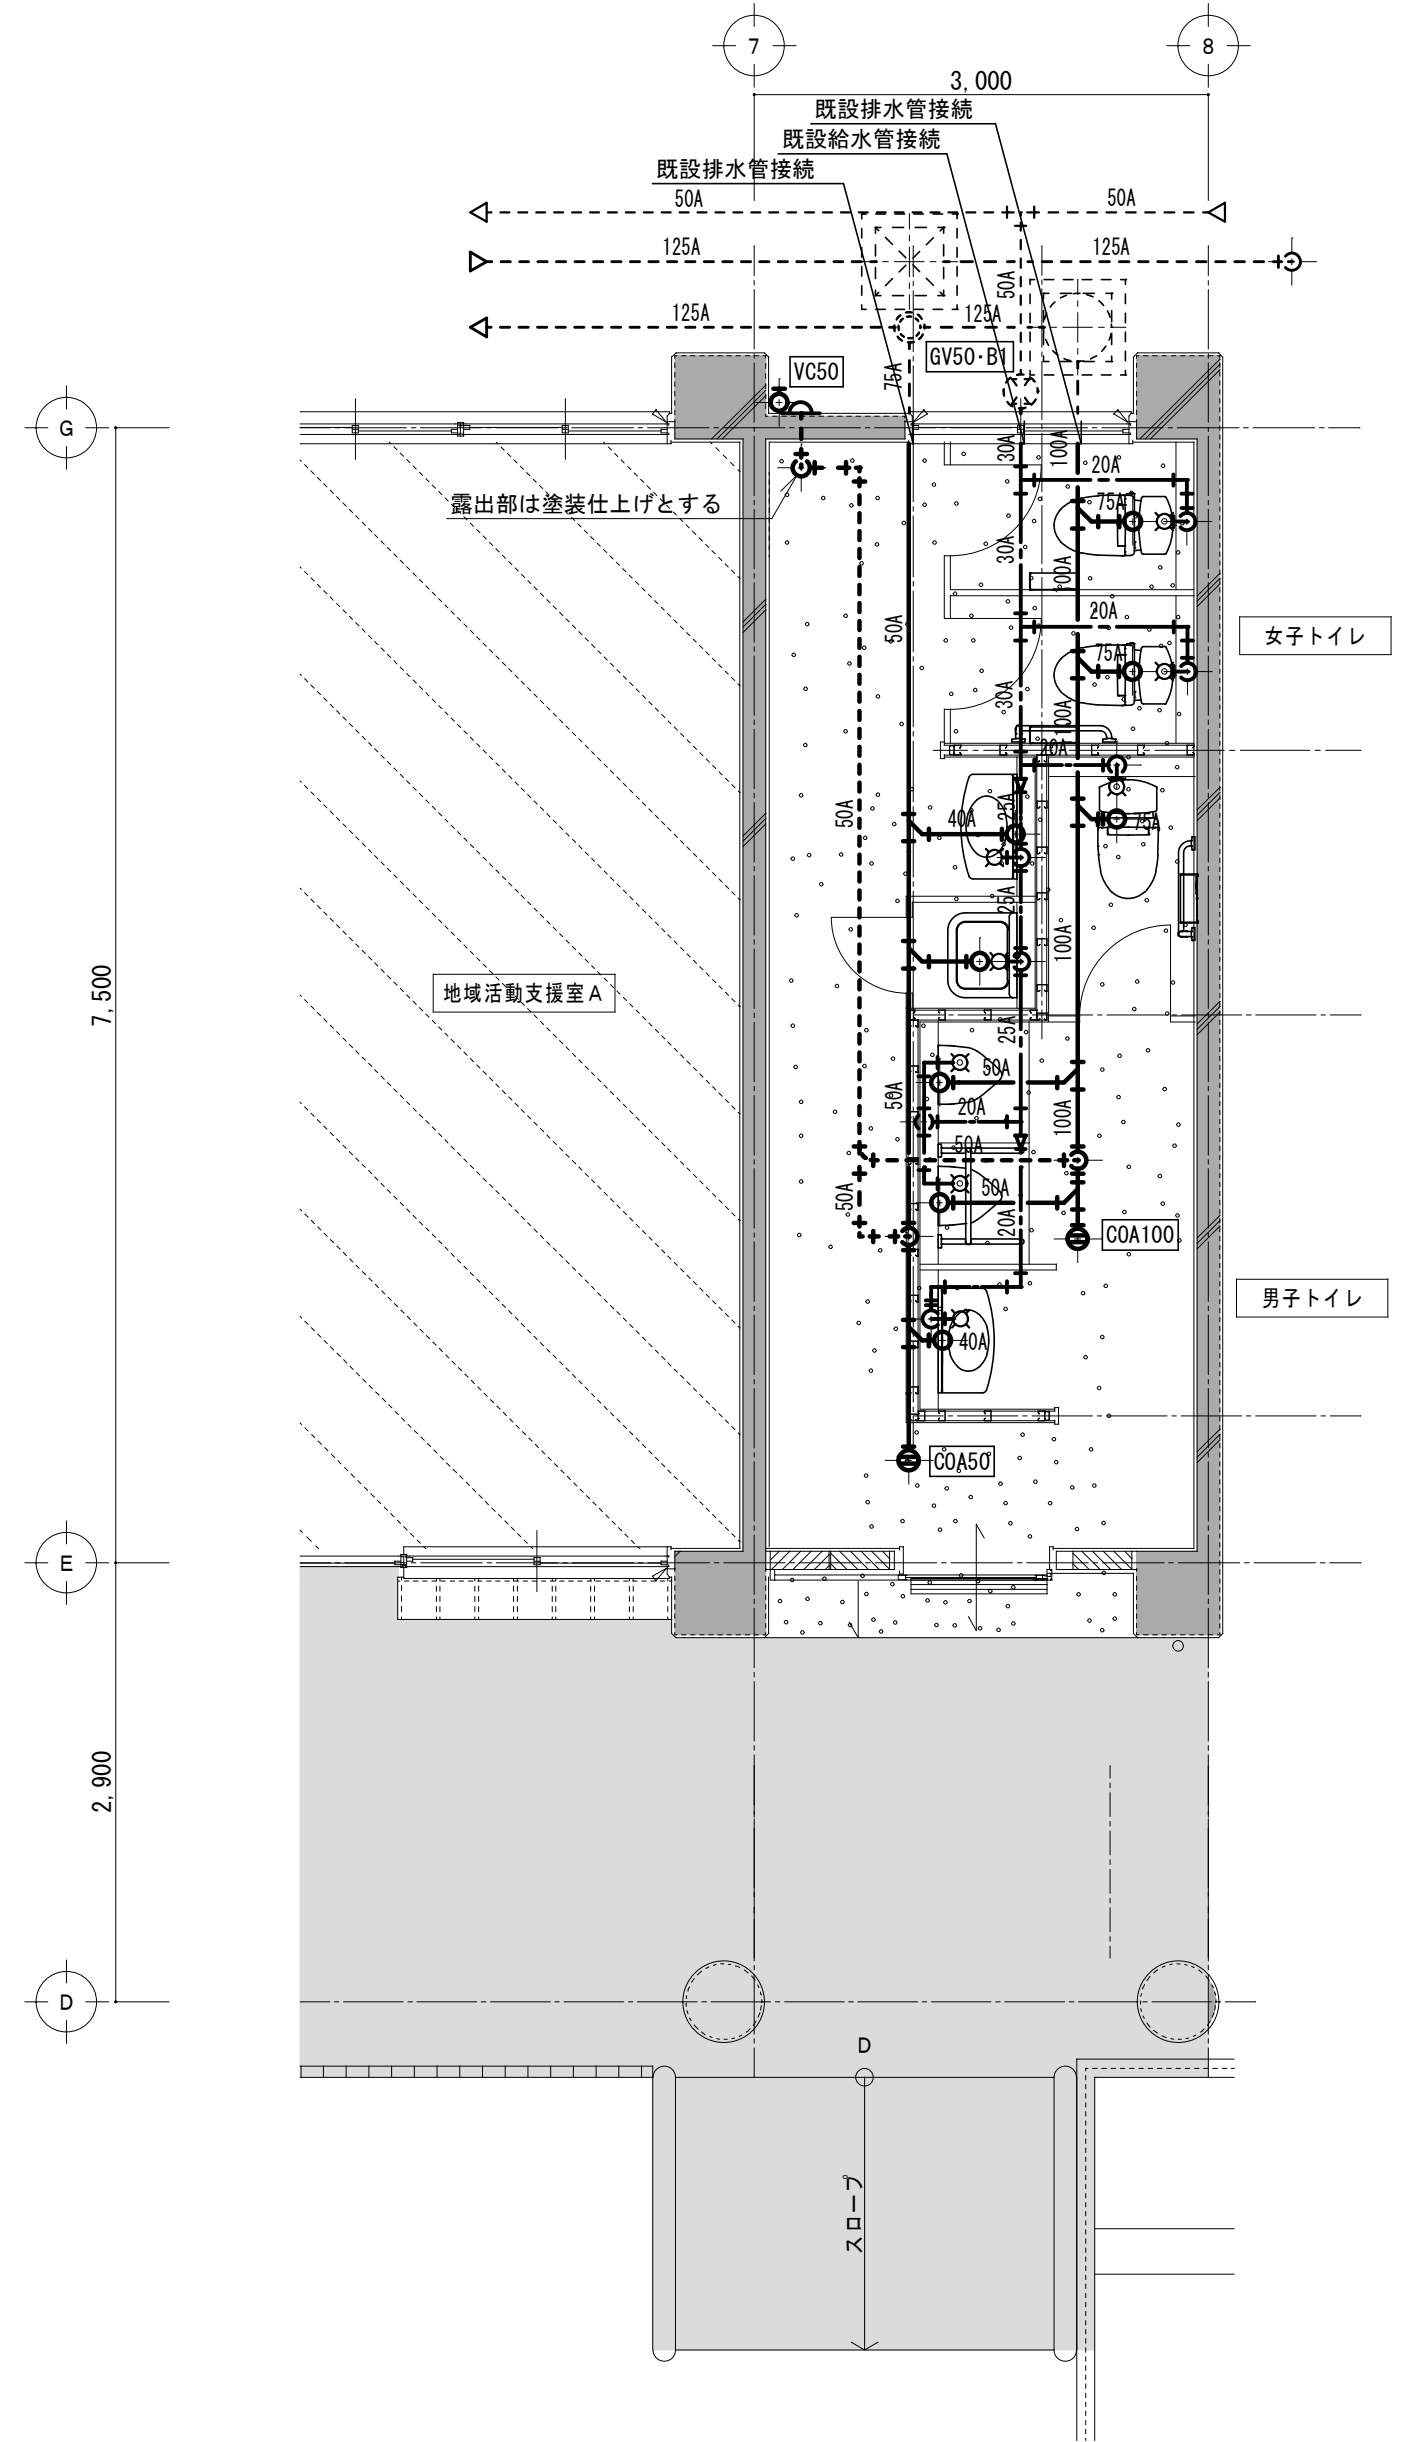

1 階平面詳細図 No. 4 1/50

特記事項	



一級建築士事務所 三重県知事登録 第1-699号

株式会社

前野建築設計

一級建築士 第117489号 前野 初 像

一級建築士 第320204号 前野 将 輝

一級建築士 第360917号
前田 祐作

設計年月日

工事名称

津市橋南公民館移転に伴う旧津市立修成幼稚園改修工事

図面番号

M-12
原図：A2


図面名称

改修前 改修後 給排水衛生設備 1階平面詳細図No. 4

縮尺

1/50


改修前

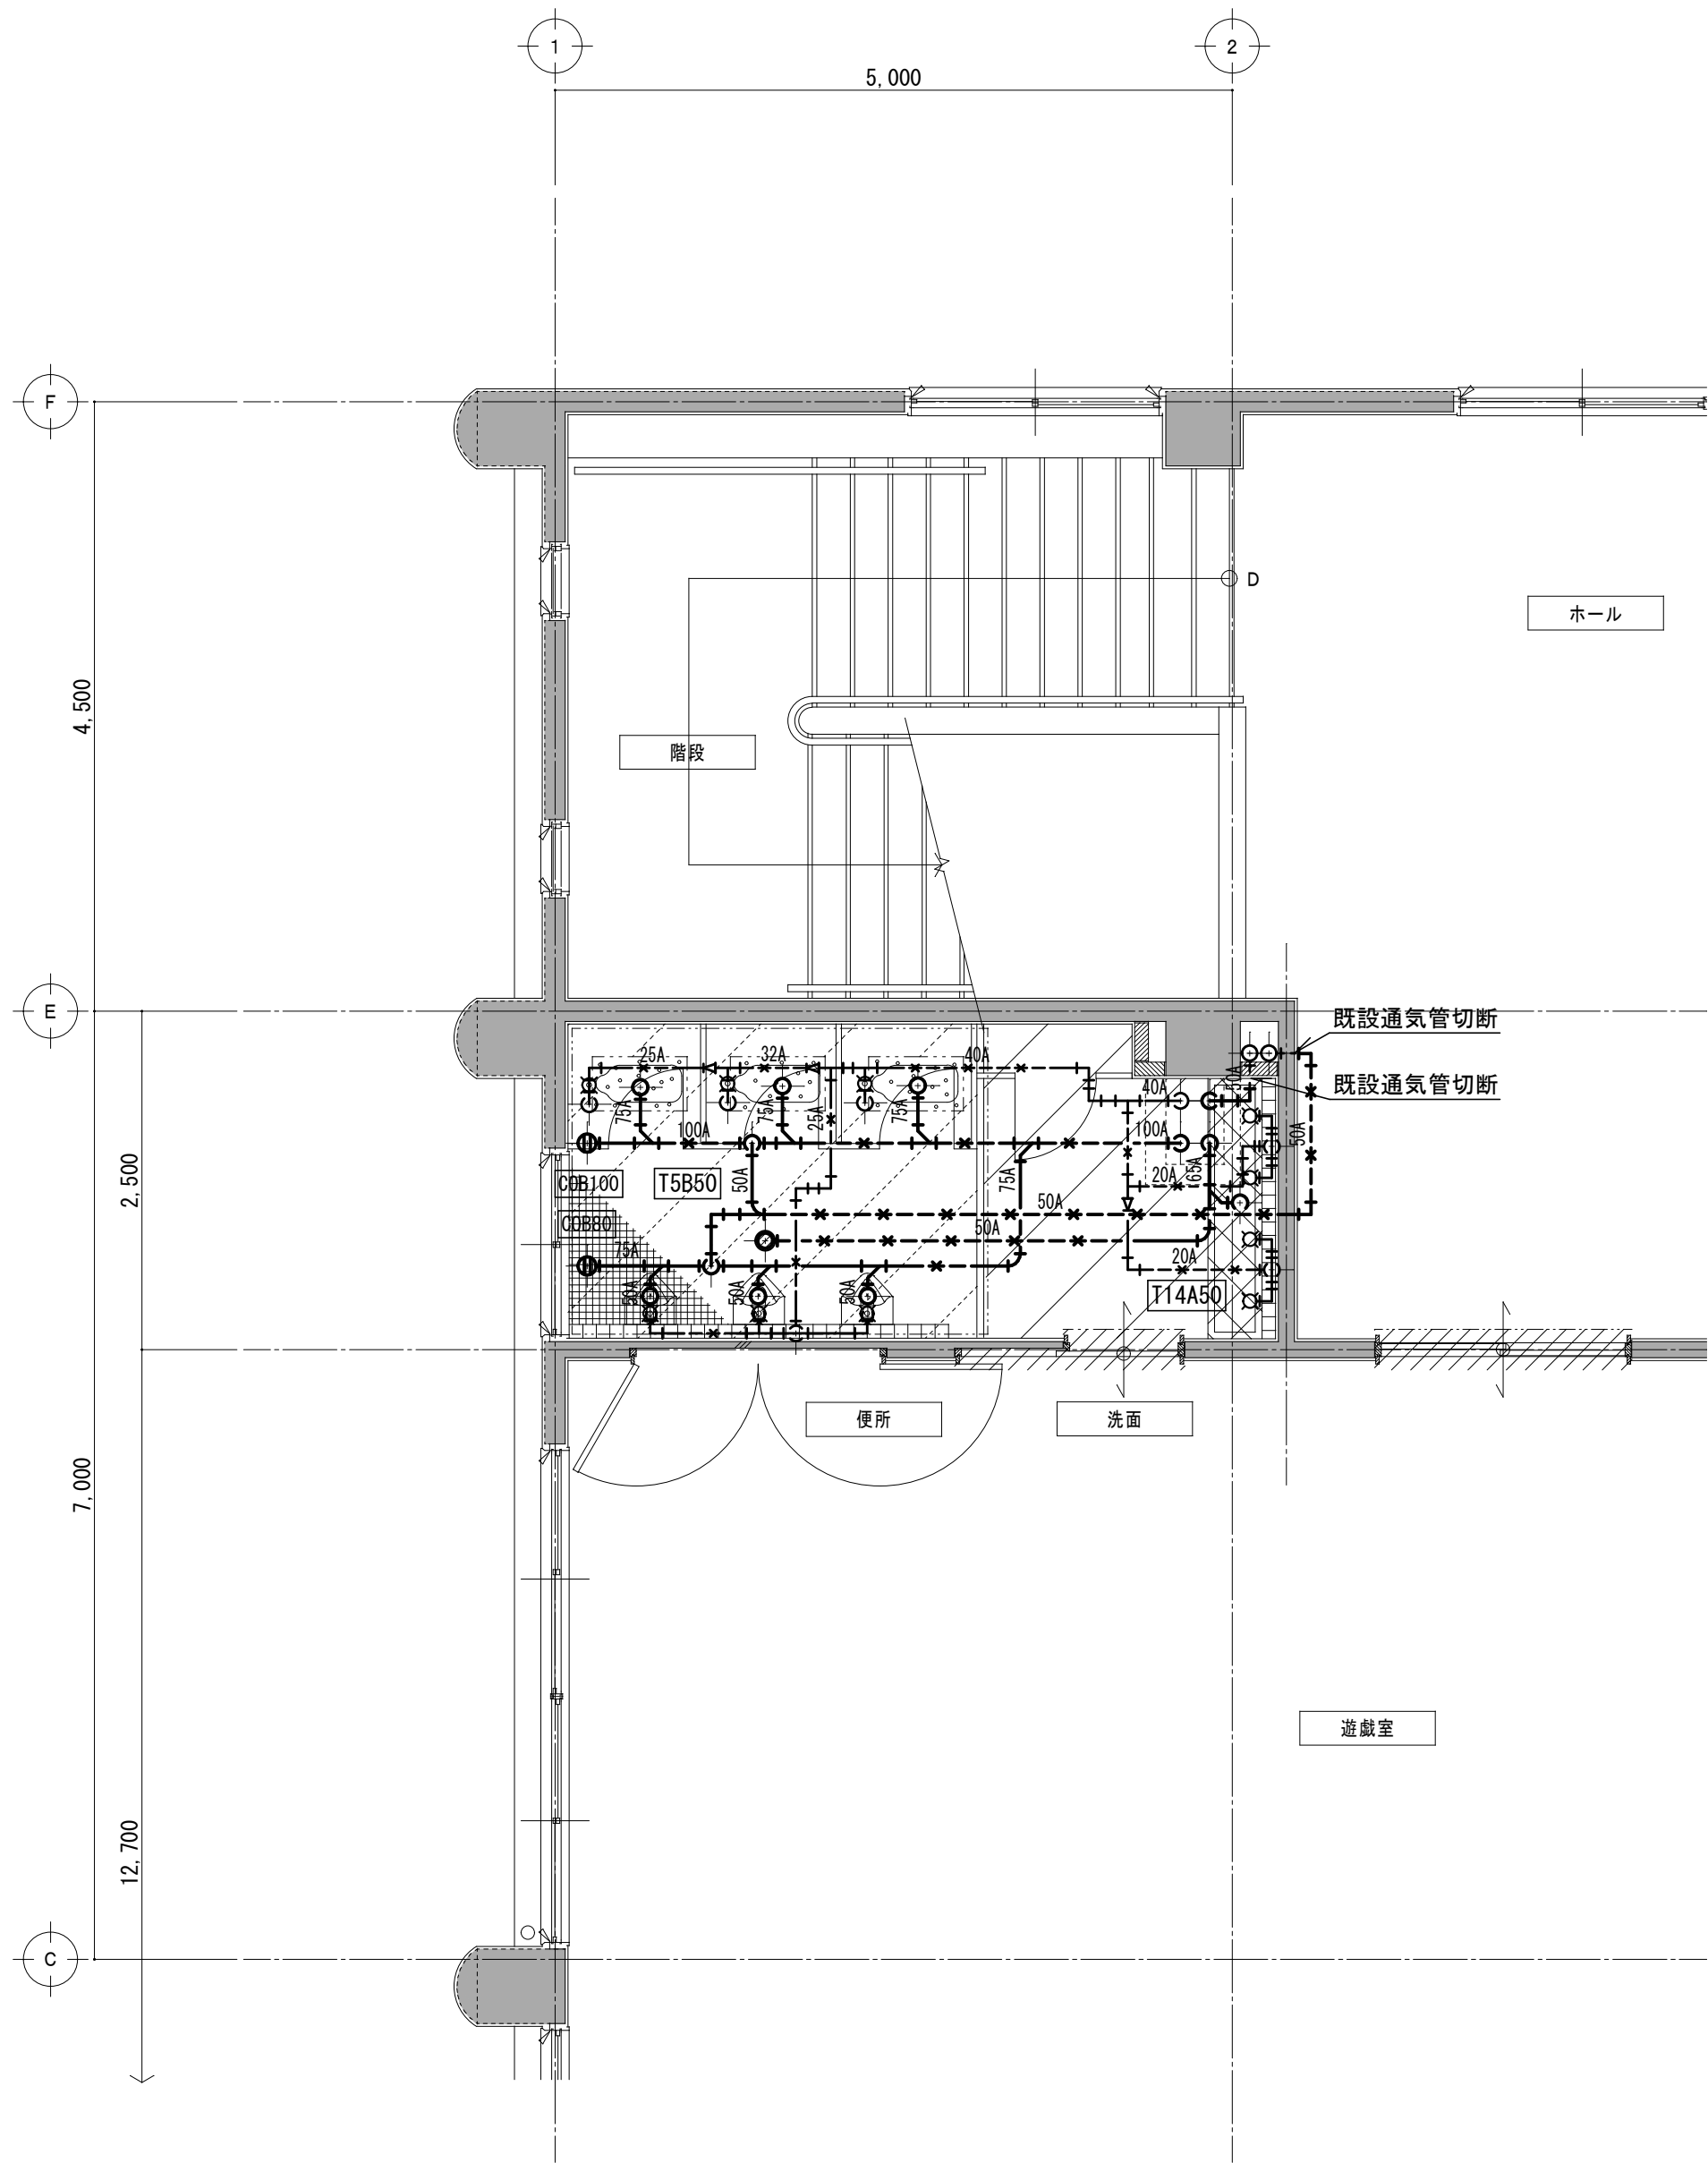

2 階 平 面 詳 細 図

1/50

改修後

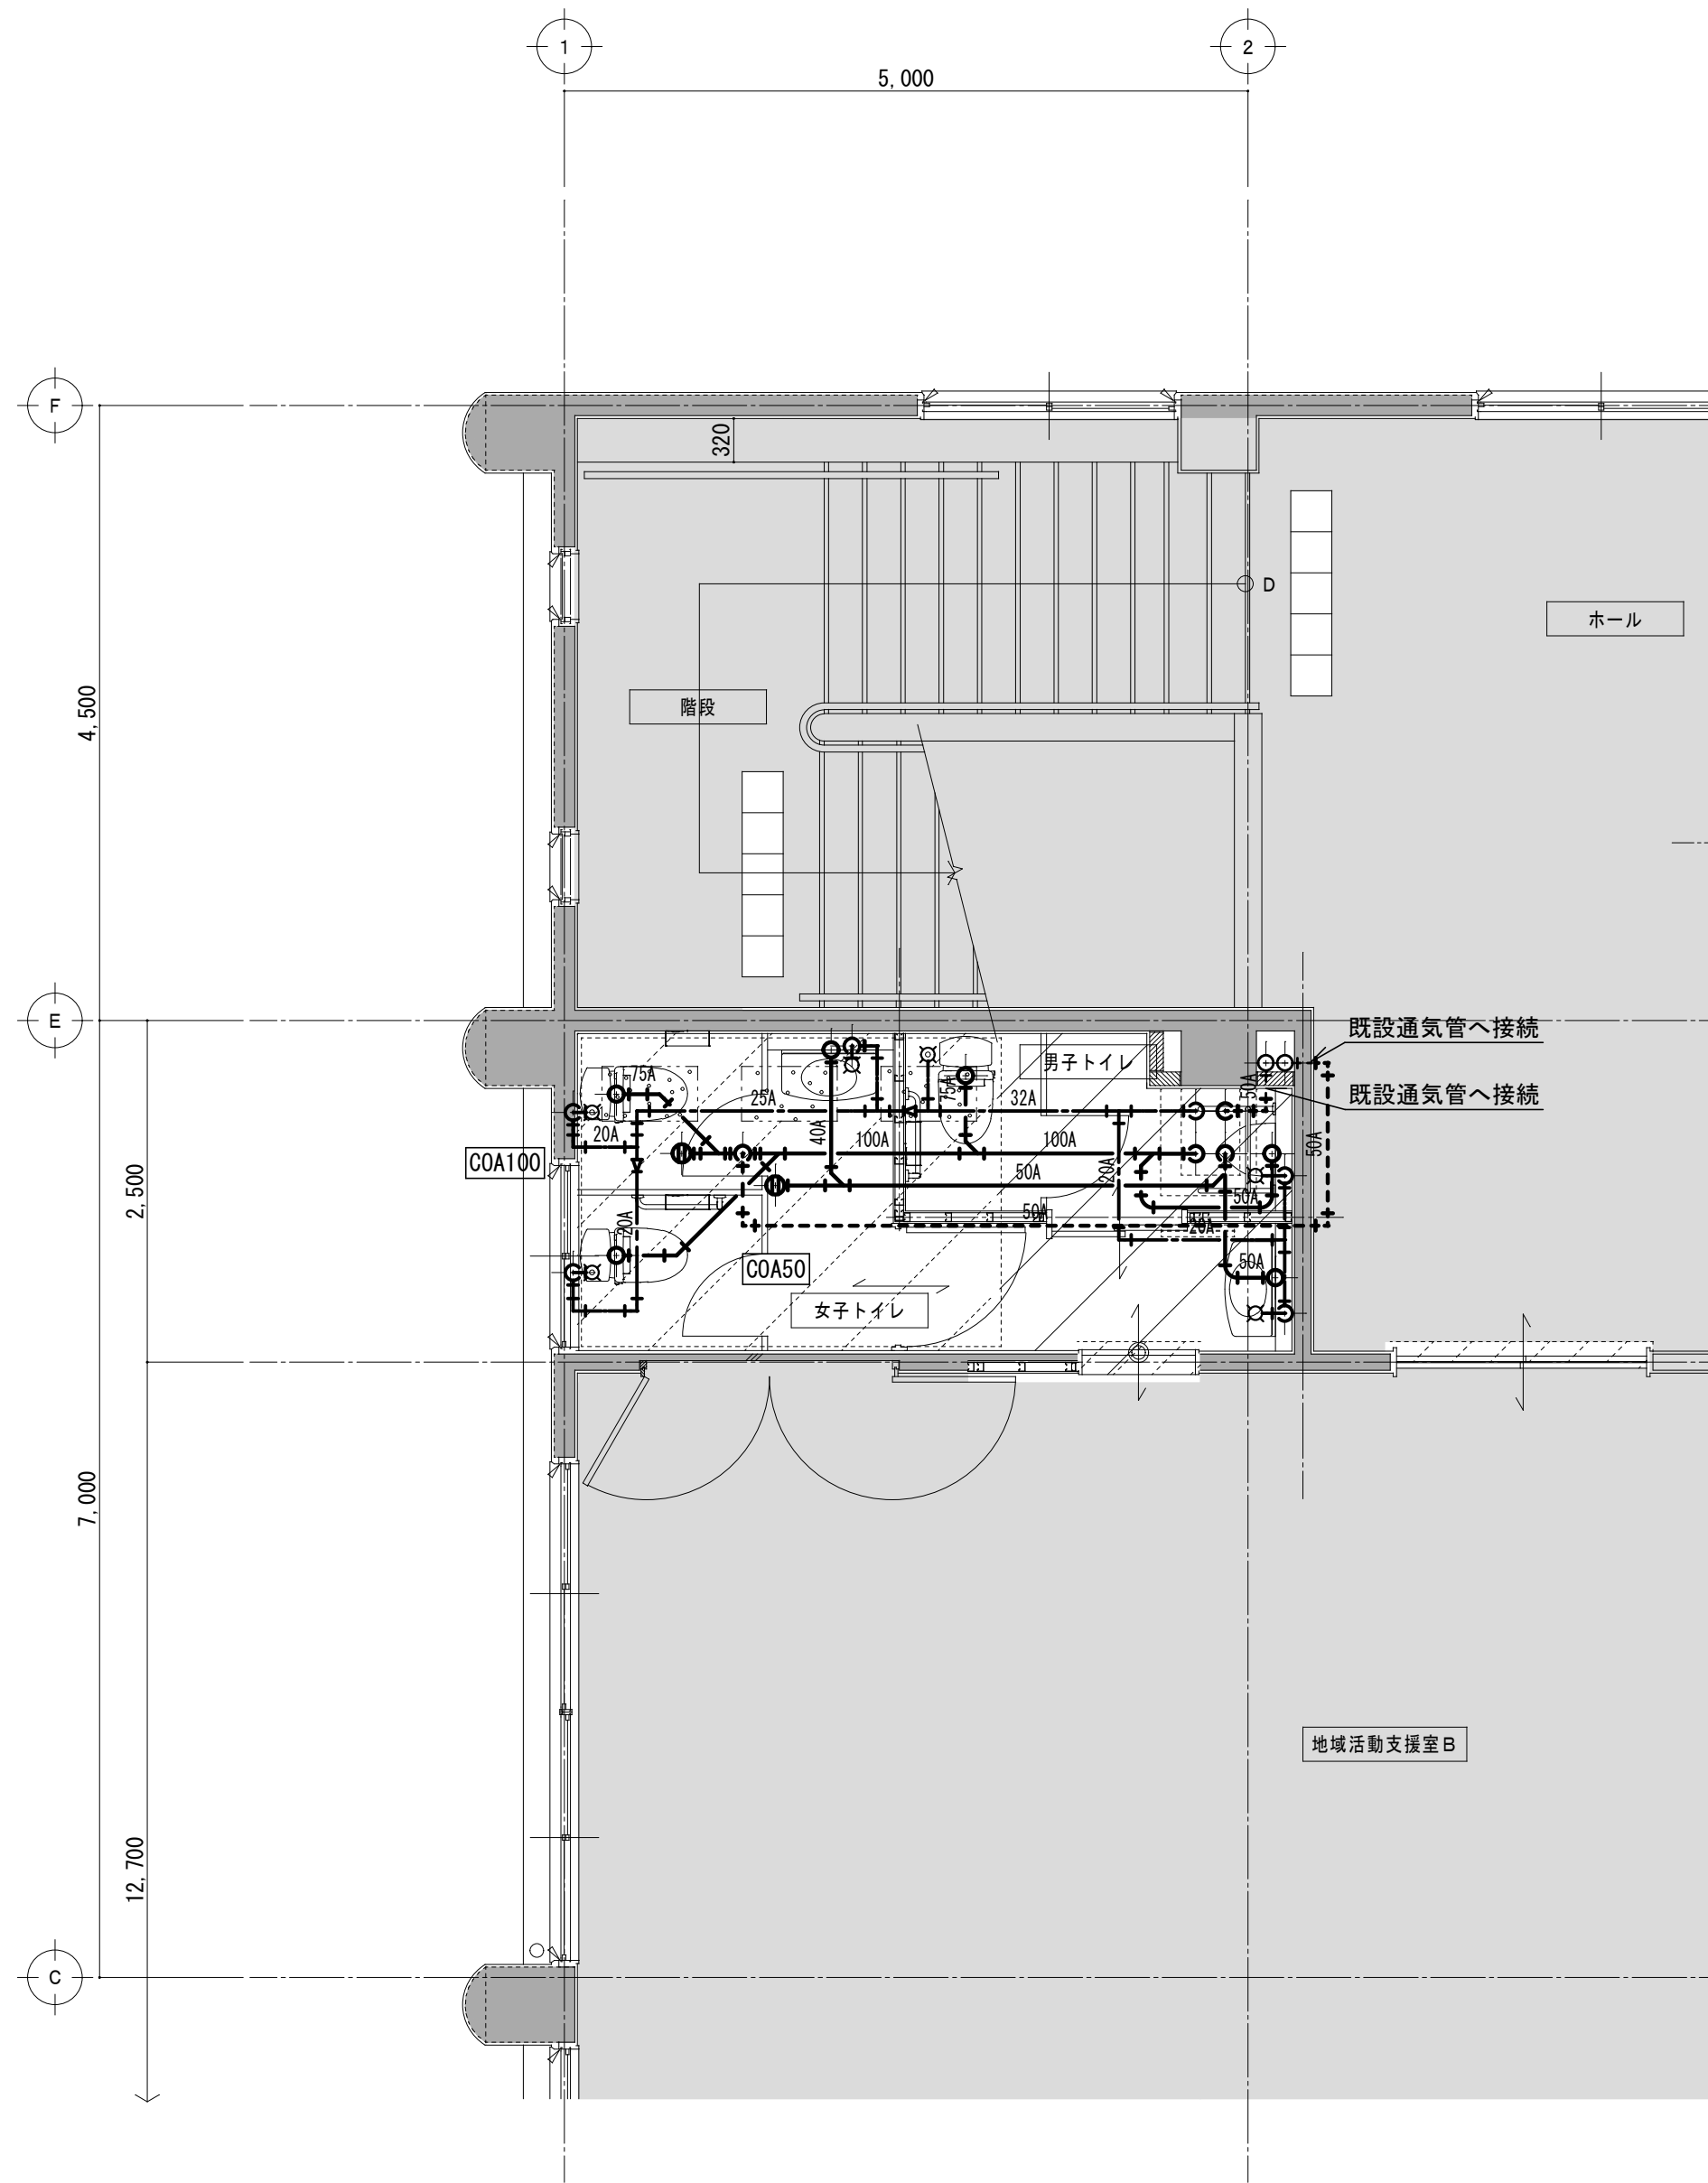

2 階 平 面 詳 細 図

1/50

特 記 事 項	



一級建築士事務所 三重県知事登録 第1-699号

株式
会社

前 野 建 築 設 計

一級建築士 第117489号 前 野 初 像

一級建築士 第320204号 前 野 将 輝

一級建築士 第360917号
前田 祐作

設 計 年 月 日

工 事 名 称

津市橋南公民館移転に伴う旧津市立修成幼稚園改修工事

図面番号

M-13
原図：A2


図 面 名 称


改修前 改修後 給排水衛生設備 2階平面詳細図

縮 尺


1/50

空調設備 機器表														
記号	名 称	冷房能力 (kW)	暖房能力 (kW)	消費電力 (kW)		圧縮機電動機 出力 (kW)	送風機出力 (W)	電 源 (V)	冷媒	冷媒配管 液管/ガス管	付属品	台数	設置個所	備考
				冷房時	暖房時									
ⓐ 1	空冷ヒートポンプパッケージエアコン 室外機	14.0 (6.3~16.0)	16.0 (7.3~20.0)	5.30	4.58	2.83	103+103	三相200V	R32	9.5/15.9	ワイヤード・リモコン	4	1 F 地域活動支援 A (× 2) ・会議室 A ・会議室 B	基礎：既製コンクリート製架台
	天井吊形													
	室内機						150							
ⓐ 2	空冷ヒートポンプパッケージエアコン 室外機	10.0 (3.1~11.2)	11.2 (2.8~14.0)	2.30	2.20	1.79	103+103	三相200V	R32	9.5/15.9	ワイヤード・リモコン	2	1 F 研修室 A ・事務室	基礎：既製コンクリート製架台
	4 方向天井吊形													
	室内機						106							
ⓐ 3	空冷ヒートポンプパッケージエアコン 室外機	5.6 (2.6~6.3)	6.3 (2.9~8.0)	1.62	1.60	1.10	70	三相200V	R32	6.4/12.7	ワイヤード・リモコン	2	1 F 研修室 B ・研修室 C	基礎：既製コンクリート製架台
	天井吊形													
	室内機						91							
※ 運転特性、能力は J I S 条件による。 ※ 電源容量値は参考とする。 ※ 空調機トップランナー基準改定仕様とする。 ※ 冷媒ガスはオゾン破壊係数ゼロとする。 ※ 室外機－室内機間の 2 次側配線は冷媒管と抱き合わせの上本工事とする。 ※ リモコン配線共本工事とする。 ※ 室外機・室内機共耐震振れ止め、転倒防止を施す事。 ※ 機器は同等品以上とする。 ※ 機器の製作仕様は国土交通省仕様とする。 但し該当しない機器については製造者標準仕様による。														

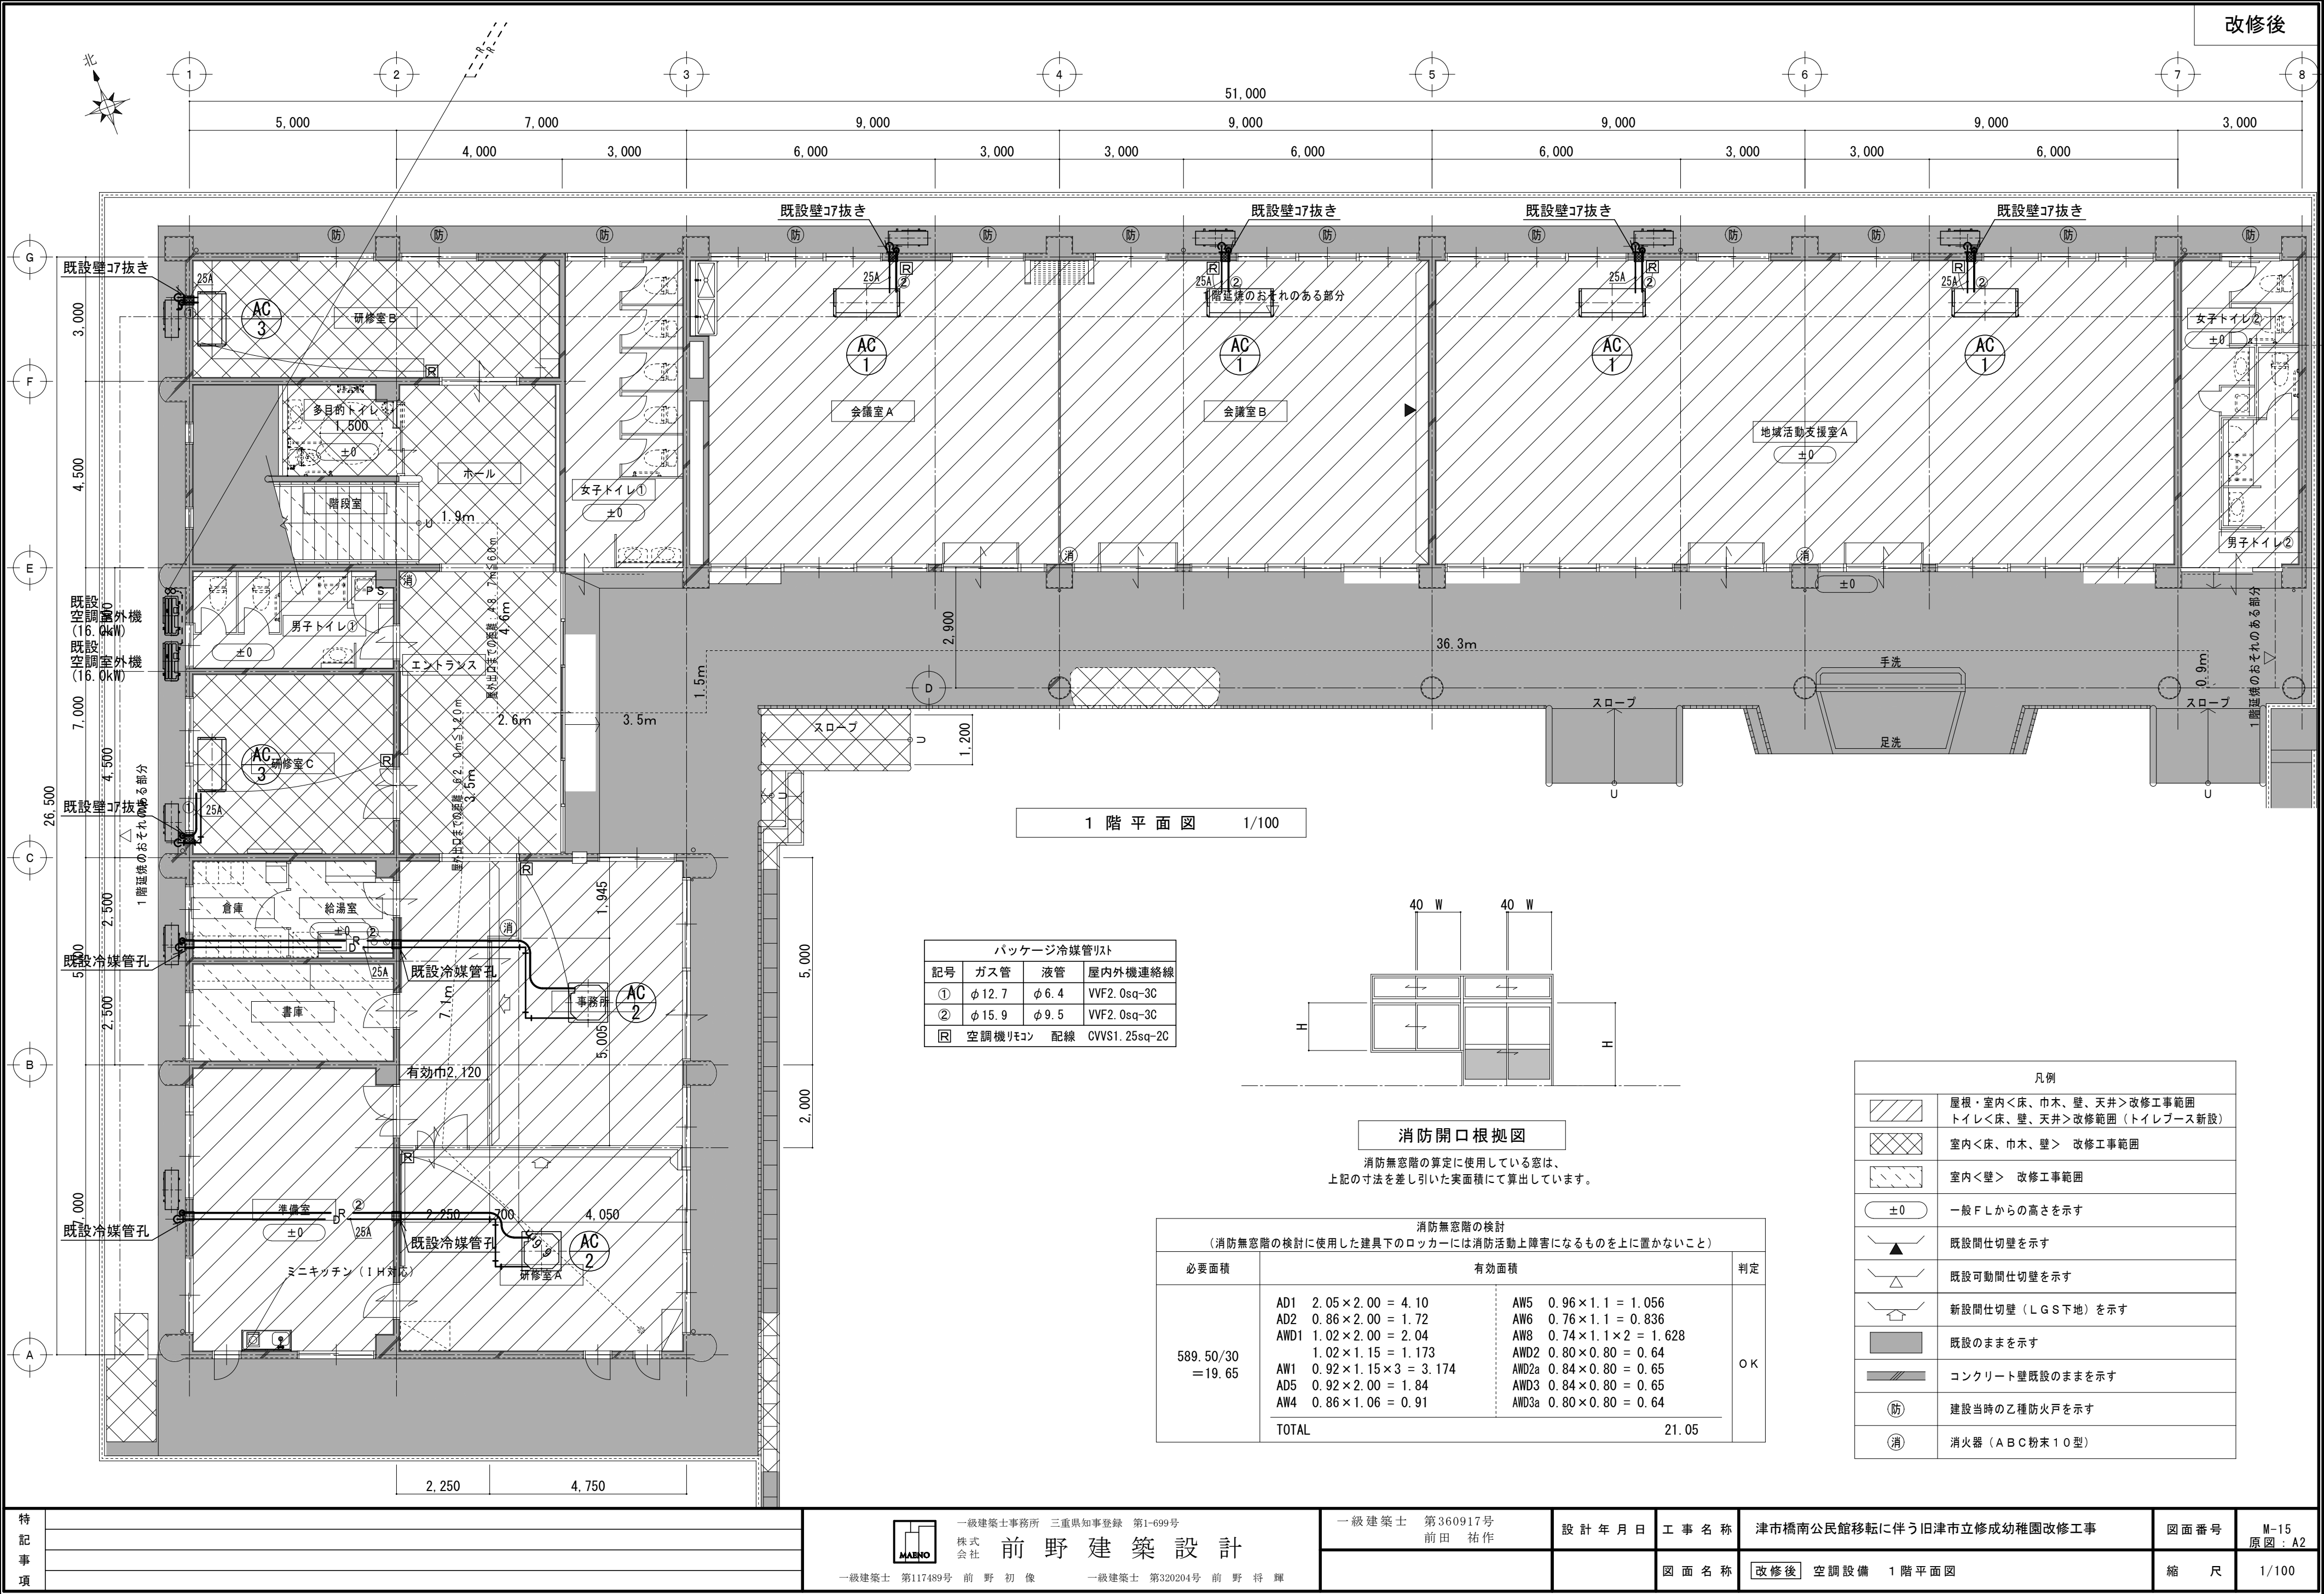

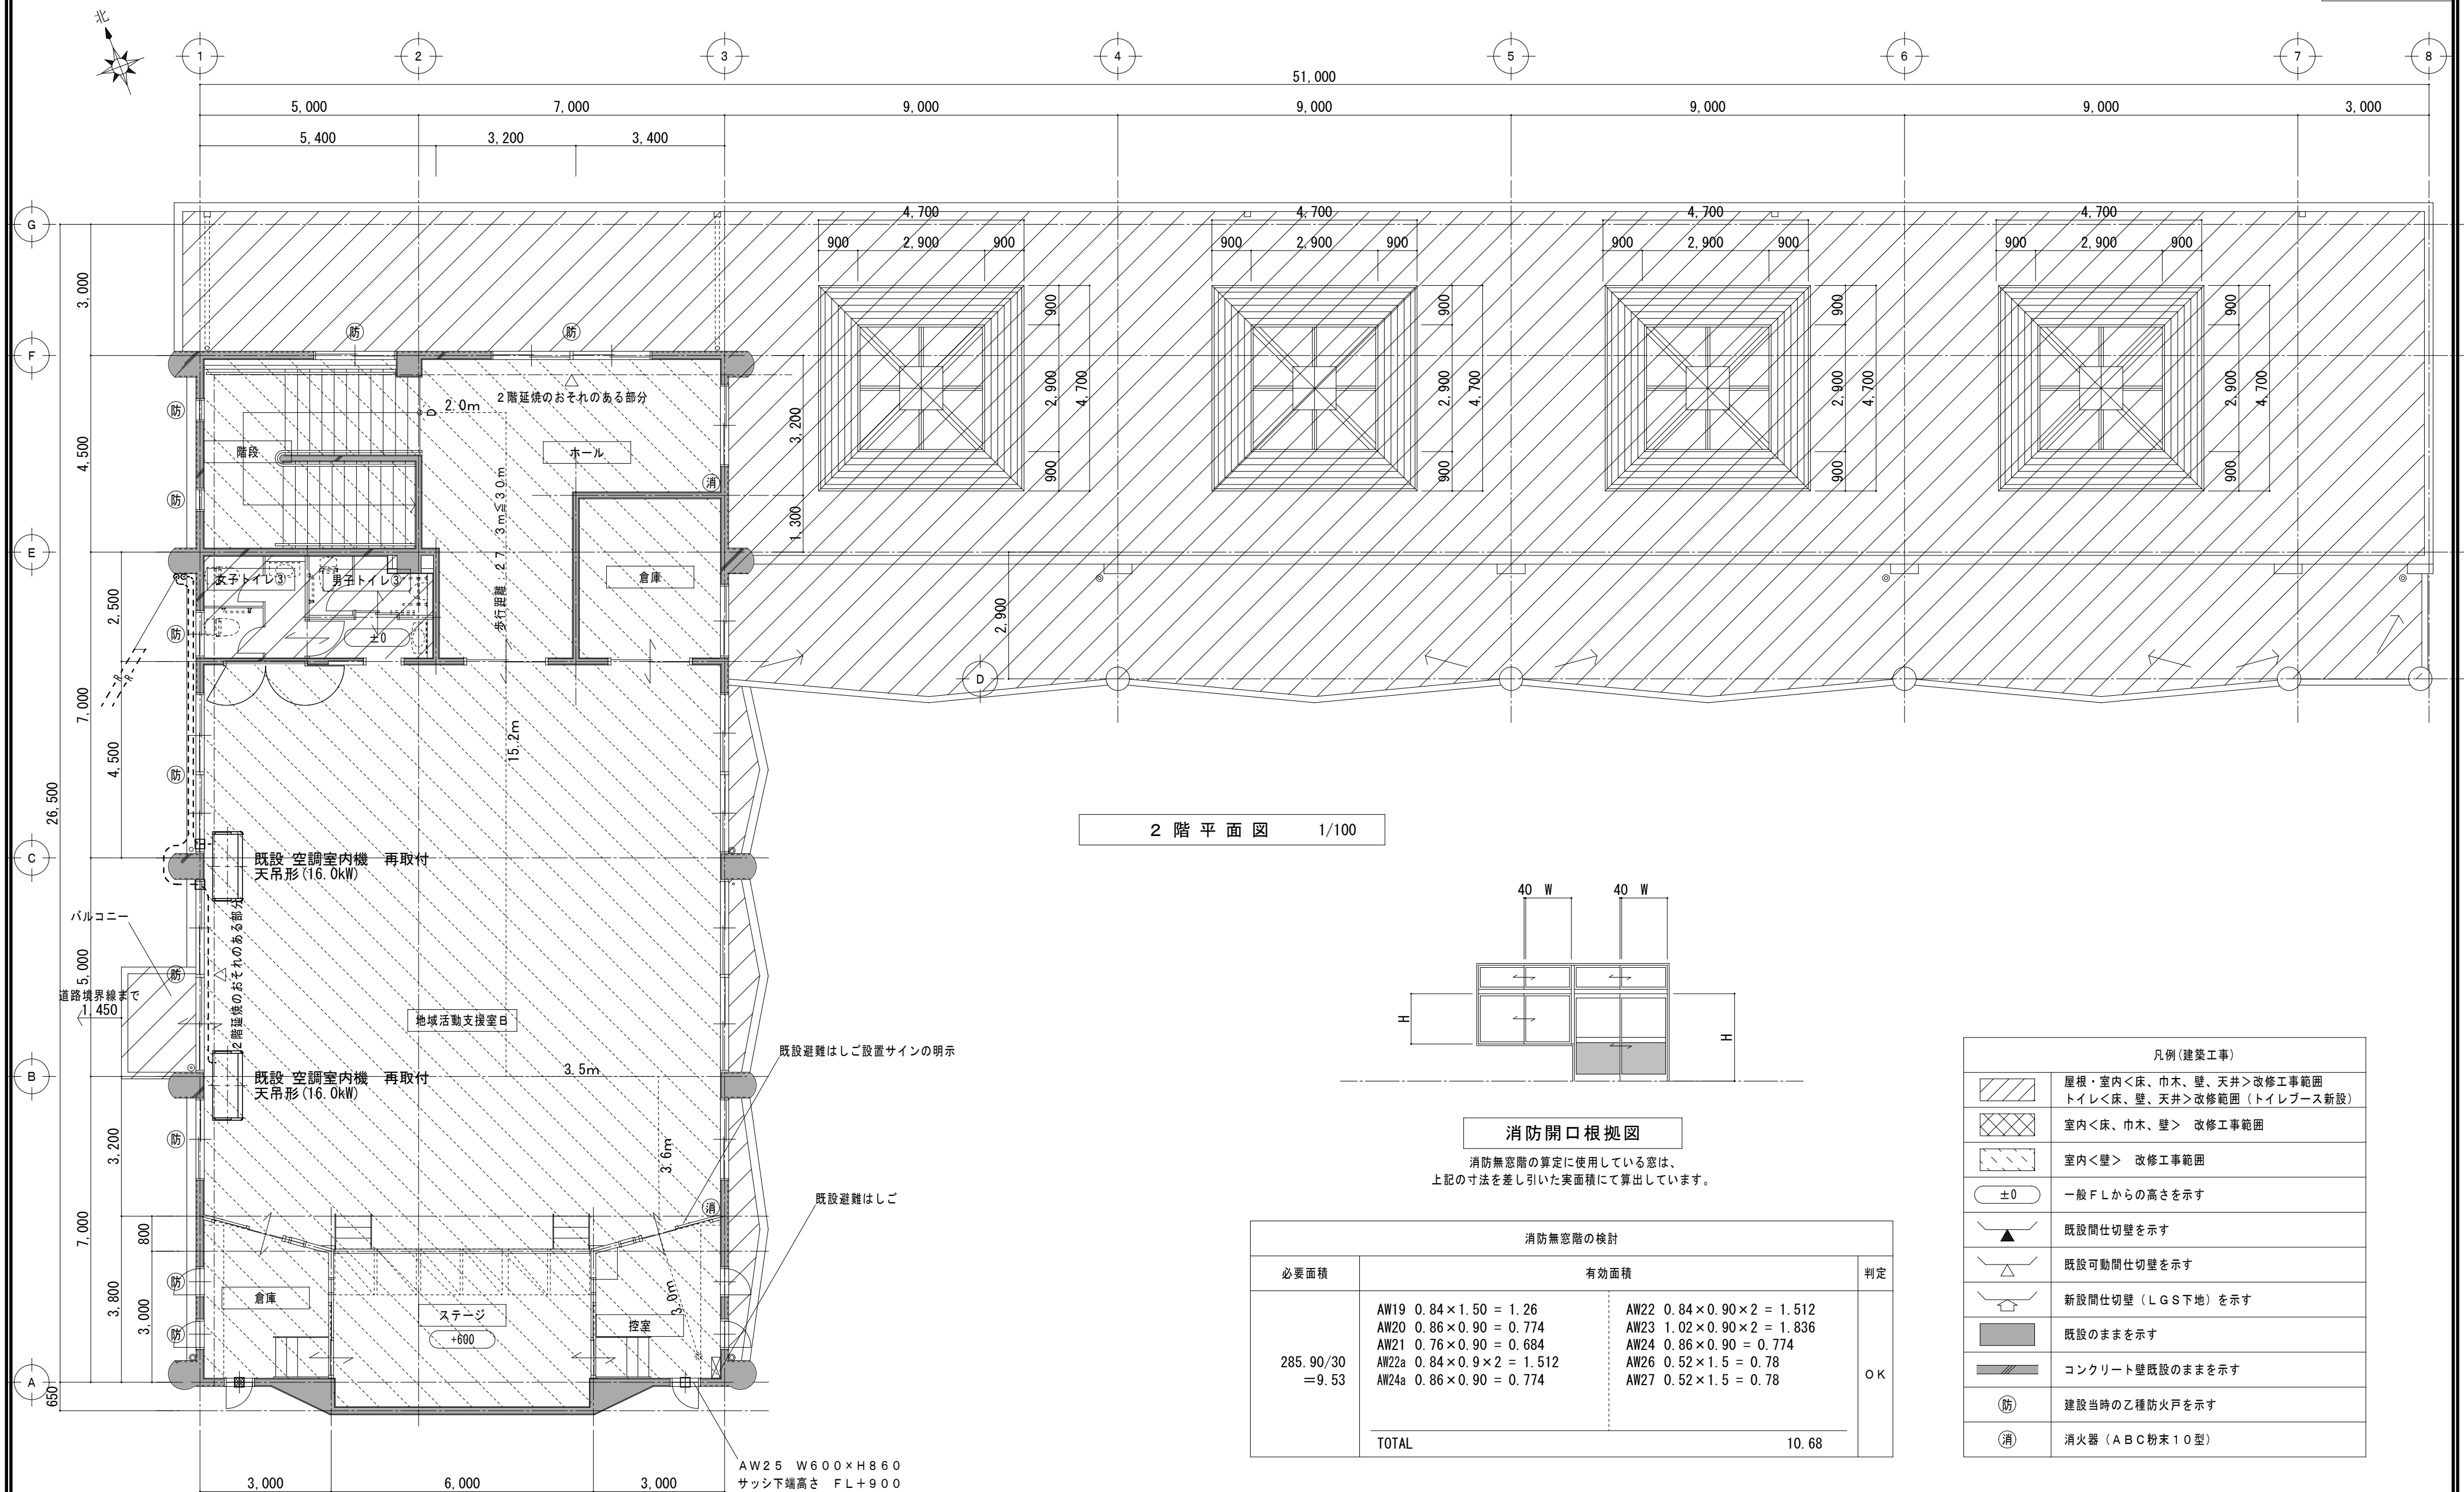

2 階 平 面 図 1/100

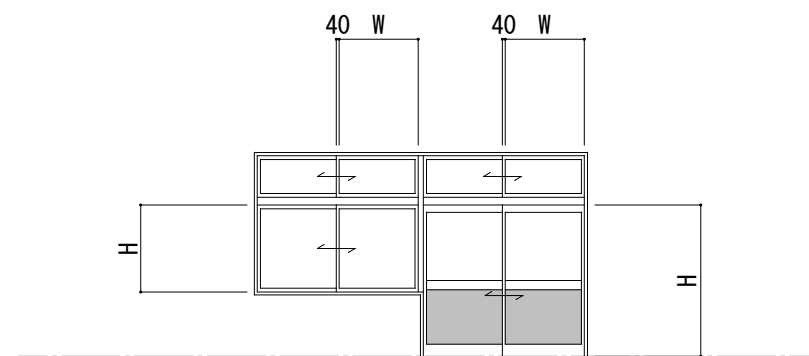

消防開口根拠図


消防無窓階の算定に使用している窓は、
上記の寸法を差し引いた実面積にて算出しています。

消防無窓階の検討		
必要面積	有効面積	判定
285.90/30 =9.53	AW19 0.84×1.50 = 1.26	OK
	AW20 0.86×0.90 = 0.774	
	AW21 0.76×0.90 = 0.684	
	AW22a 0.84×0.9×2 = 1.512	
	AW24a 0.86×0.90 = 0.774	
	AW22 0.84×0.90×2 = 1.512	
	AW23 1.02×0.90×2 = 1.836	
	AW24 0.86×0.90 = 0.774	
	AW26 0.52×1.5 = 0.78	
	AW27 0.52×1.5 = 0.78	
TOTAL		10.68


凡例(建築工事)	
	屋根・室内<床、巾木、壁、天井>改修工事範囲
	トイレ<床、壁、天井>改修範囲(トイレブース新設)
	室内<床、巾木、壁>改修工事範囲
	室内<壁>改修工事範囲
	±0 一般FLからの高さを示す
	既設間仕切壁を示す
	既設可動間仕切壁を示す
	新設間仕切壁(LGS下地)を示す
	既設のままを示す
	コンクリート壁既設のままを示す
	建設当時の乙種防火戸を示す
	消火器(ABC粉末10型)

換気設備 機器表											
記号	名 称	風量 (強／弱) (m ³ /h)	静圧 (Pa)	口径（羽根径） (mm)	消費電力 (強／弱) (W)	電 源 (V)	付属品	台数	設置個所	参考品番（三菱電機）	
$\frac{V}{1}$	天井埋込形換気扇 低騒音形 インテリア格子タイプ	500	100	150	90	単相100V	深形ハーフフード（SUS製・FD付）	1	1 F 女子トイレ1	VD-23ZXP10-C P-18VSD4	
$\frac{V}{2}$	天井埋込形換気扇 低騒音形 インテリア格子タイプ	350	50	150	62	単相100V	深形ハーフフード（SUS製）	1	1 F 男子トイレ1	VD-20ZXP10-C P-18VS4	
$\frac{V}{3}$	天井埋込形換気扇 24時間換気機能 低騒音形 インテリア格子タイプ	350／100	50／10	150	62／26	単相100V	深形ハーフフード（SUS製）	2	1 F 研修室A・準備室	VD-20ZLXP10-CS P-18VS4	
$\frac{V}{4}$	天井埋込形換気扇 24時間換気機能 低騒音形 インテリア格子タイプ	250／100	30／10	150	36／13	単相100V	深形ハーフフード（SUS製） ※研修室BはFD付とする	3	1 F 研修室B・研修室C・事務所	VD-18ZLXP10-CS P-18VS4（×2） P-18VSD4（×1）	
$\frac{V}{5}$	天井埋込形換気扇 低騒音形 インテリア格子タイプ	150	20	100	22.5	単相100V	深形ハーフフード（SUS製）	4	1 F 多目的トイレ 2 F 倉庫・倉庫・控室	VD-15ZXP10-C P-13VS4	
$\frac{OA}{1}$	給排気グリル （ネットフィルター付） 風量調整機構付			150			深形ハーフフード（SUS製・防虫網付）	5	1 F 研修室A・準備室 1 F 研修室B・研修室C・事務所	P-18GLF6 P-18VSQ4（×4） P-18VSDQ4（×1）	
$\frac{FE}{1}$	ストリートシロコファン 天井埋込タイプ	400	69	150	66	単相100V	深形ハーフフード（SUS製） ※研修室BはFD付とする 天井埋込形グリルサイレンサー（×2）	2	1 F 男子トイレ2女子トイレ2 2 F 男子トイレ3女子トイレ3	BFS-40SG P-18GS3（×2） P-18VSD4（×2）	
$\frac{F}{1}$	標準換気扇 窓枠取付け格子タイプ 電気式シャッター連動付	650／300		250	38／14	単相100V	ウェアカーパ（SUS製） 防鳥網（SUS製）	7	1 F 地域活動支援A（×2）・会議室A・会議室B 2 F 地域活動支援B（×3）	EX-25SC3 P-25CVSP4 P-25CSP2	
$\frac{OA}{2}$	固定ガラリ			300			ウェアカーパ（SUS製） 防虫網（SUS製）	7	1 F 地域活動支援A（×2）・会議室A・会議室B 2 F 地域活動支援B（×3）	PS-30SK PS-30CS PS-30CS-M	

換気設備 計算書																																		
階数	部屋名	面積 (㎡) Af	天井高 (m) H	容積 (m³) Af×H=V	居室判定	種別	無窓居室の 法定居室換気量		居室換気量			換気回数法		火気使用室				一般換気 風量 (m³/h)	常時換気 (24時間)			常時換気 風量 (m³/h)	常時換気 回数 (回)	給排気経路	選定換気扇機種・能力					部屋名				
							V1=20Af/N		V2=30・N (N=Af×n)			V3=V・換気回数		V4=定数k・Q				V4	V1・2・3・4 ＜一般換気		V5=V・係数		合計		V5 ＜常時換気	0.3＜回		記号	型式		一般換気	常時換気	台数	
							N	V1	n	N	V2	換気 回数	V3	定数	k	Q	係数		V5	風量	風量													
																															(m³/h)	(m³/h)		
1	男子トイレ2女子トイレ2	22.50	2.50	56.25		3種						7	394					400						OA→EA	FE-1	ストリートシロコファン	400		1	男子トイレ2女子トイレ2				
	地域活動支援A	135.00	3.00	405.00	○	3種	3	900	0.30	41	1,230						1,300	0.3	122	122	600	1.48	OA→EA	F-1	壁換気扇	650	300	2	地域活動支援A					
	会議室B	67.50	3.00	202.50	○	3種	3	450	0.30	20	600						650	0.3	61	61	300	1.48	OA→EA	F-1	壁換気扇	650	300	1	会議室B					
	会議室A	67.50	3.00	202.50	○	3種	3	450	0.30	20	600						650	0.3	61	61	300	1.48	OA→EA	F-1	壁換気扇	650	300	1	会議室A					
	女子トイレ1	22.50	2.50	56.25		3種						8	450					500						OA→EA	V-1	天井扇	500		1	女子トイレ1				
	研修室B	27.00	2.70	72.90	○	3種	3	180	0.30	8	240						250	0.3	22	22	100	1.37	OA→EA	V-4	天井扇	250	100	1	研修室B					
	多目的トイレ	6.58	2.50	16.45		3種						8	132				150							OA→EA	V-5	天井扇	150		1	多目的トイレ				
	男子トイレ1	11.42	2.50	28.55		3種						10	286				350							OA→EA	V-2	天井扇	350		1	男子トイレ1				
	研修室C	22.50	2.70	60.75	○	3種	3	150	0.30	7	210						250	0.3	19	19	100	1.65	OA→EA	V-4	天井扇	250	100	1	研修室C					
	事務室	31.89	2.70	86.10	○	3種	3	213	0.15	5	150						250	0.3	26	26	100	1.16	OA→EA	V-4	天井扇	250	100	1	事務室					
	研修室A	35.00	2.70	94.50	○	3種	3	233	0.30	11	330			(IHコンロ)			350	0.3	29	29	100	1.06	OA→EA	V-3	天井扇	350	100	1	研修室A					
	準備室	35.00	2.70	94.50	○	3種	3	233	0.30	11	330			30		3.0	90	350	0.3	29	29	100	1.06	OA→EA	V-3	天井扇	350	100	1	準備室				
	給湯室	6.38	2.70	17.23		3種						5	87	30	0.93	10.5	293	(340)							既設	レンジフード	(340)		1	給湯室				
2	男子トイレ3女子トイレ3	10.38	2.50	25.95		3種						10	260				400							OA→EA	FE-1	ストリートシロコファン	400		1	男子トイレ3女子トイレ3				
	倉庫	12.92	2.50	32.30		3種						4	130				150							OA→EA	V-5	天井扇	150		1	倉庫				
	地域活動支援B	152.40	4.10	624.84	○	3種	3	1,016	0.30	46	1,380						1,950	0.3	188	215	900	1.27	OA→EA	F-1	壁換気扇	650	300	3	地域活動支援B					
	ステージ	29.10	3.00	87.30	○	3種	3	194	0.30	9	270							0.3	27					→EA	V-5	天井扇	150		1	ステージ				
	控室	10.20	2.70	27.54		3種			0.30	4	120						150					150		→EA	V-5	天井扇	150		1	控室				
	倉庫	10.20	2.70	27.54		3種						4	111				150					150		→EA	V-5	天井扇	150		1	倉庫				

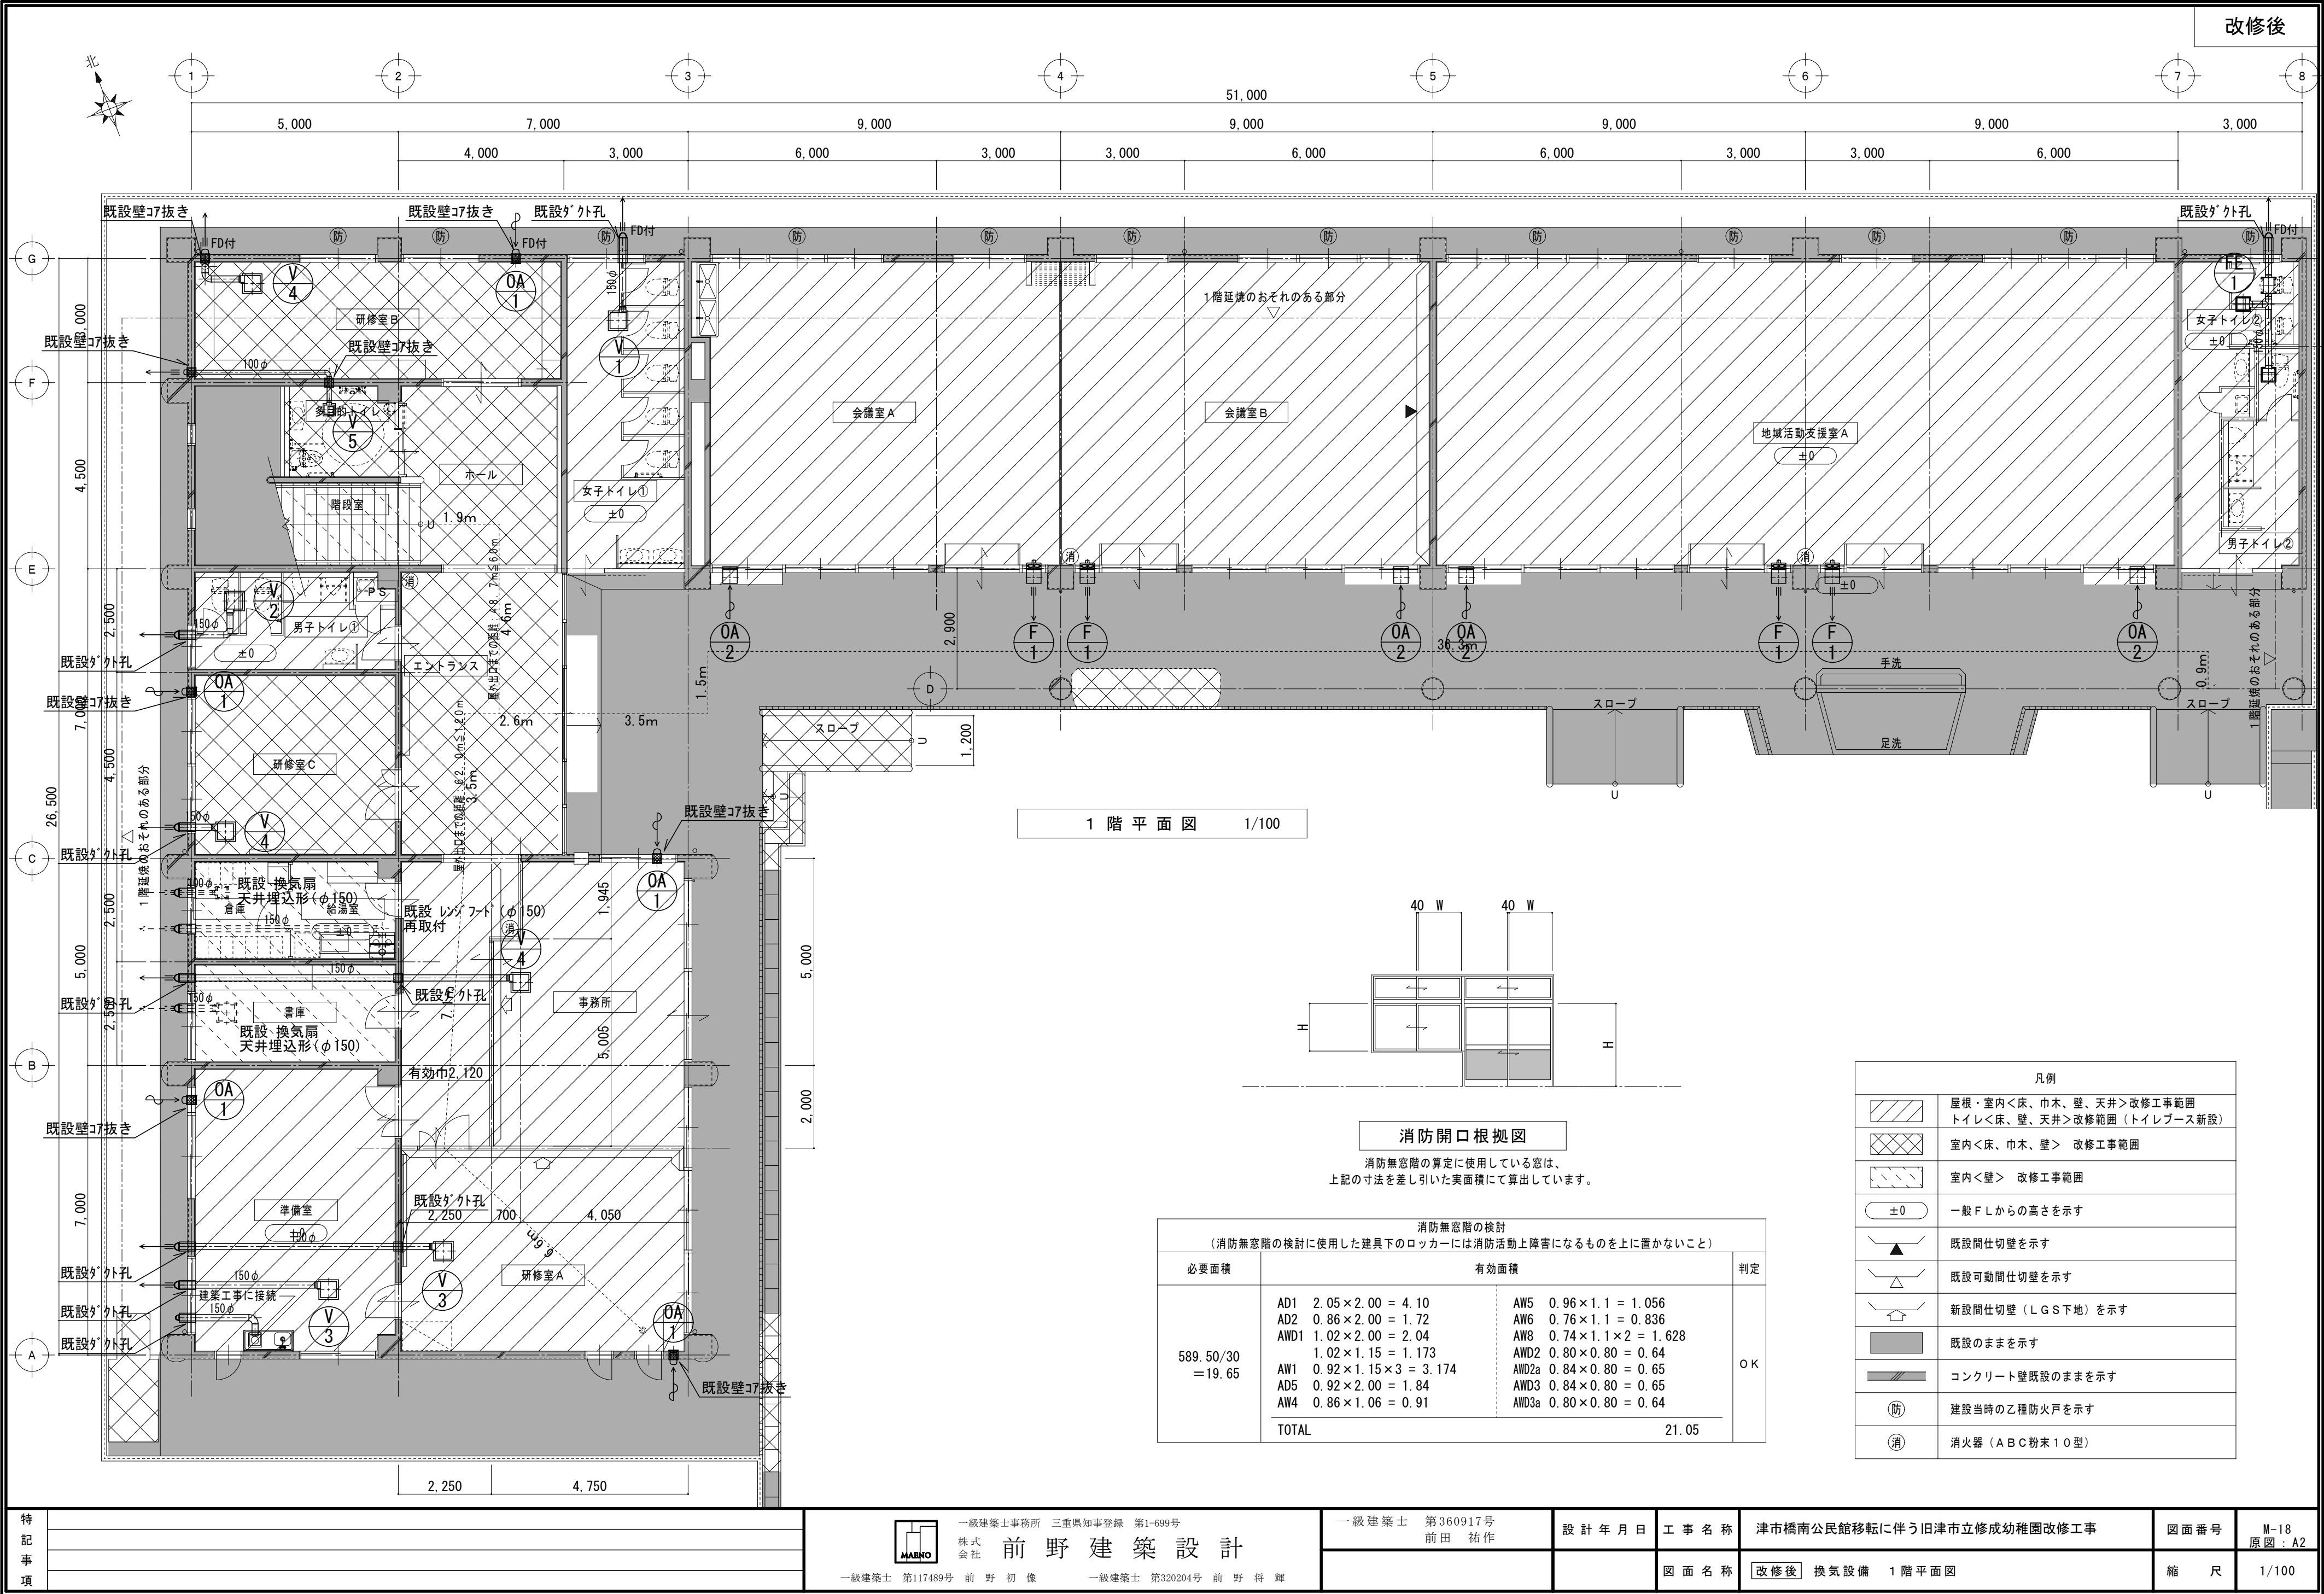

1 階 平 面 図 1/100

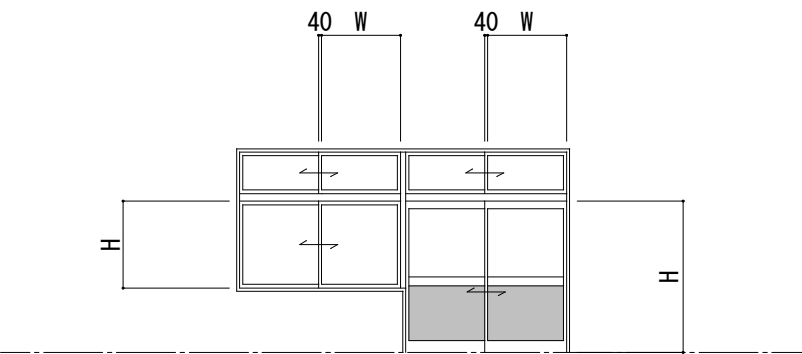



消防開口根拠図

消防無窓階の算定に使用している窓は、上記の寸法を差し引いた実面積にて算出しています。

消防無窓階の検討 (消防無窓階の検討に使用した建具下のロッカーには消防活動上障害になるものを上に置かないこと)			
必要面積	有効面積		判定
589.50/30 =19.65	AD1	2.05×2.00 = 4.10	OK
	AD2	0.86×2.00 = 1.72	
	AWD1	1.02×2.00 = 2.04	
		1.02×1.15 = 1.173	
	AW1	0.92×1.15×3 = 3.174	
	AD5	0.92×2.00 = 1.84	
	AW4	0.86×1.06 = 0.91	
	AW5	0.96×1.1 = 1.056	
	AW6	0.76×1.1 = 0.836	
	AW8	0.74×1.1×2 = 1.628	
	AWD2	0.80×0.80 = 0.64	
	AWD2a	0.84×0.80 = 0.65	
	AWD3	0.84×0.80 = 0.65	
	AWD3a	0.80×0.80 = 0.64	
TOTAL		21.05	

凡例	
	屋根・室内<床、巾木、壁、天井>改修工事範囲 トイレ<床、壁、天井>改修範囲 (トイレブース新設)
	室内<床、巾木、壁> 改修工事範囲
	室内<壁> 改修工事範囲
	一般F.L.からの高さを示す
	既設間仕切壁を示す
	既設可動間仕切壁を示す
	新設間仕切壁 (L.G.S下地) を示す
	既設のままを示す
	コンクリート壁既設のままを示す
	建設当時の乙種防火戸を示す
	消火器 (ABC粉末10型)

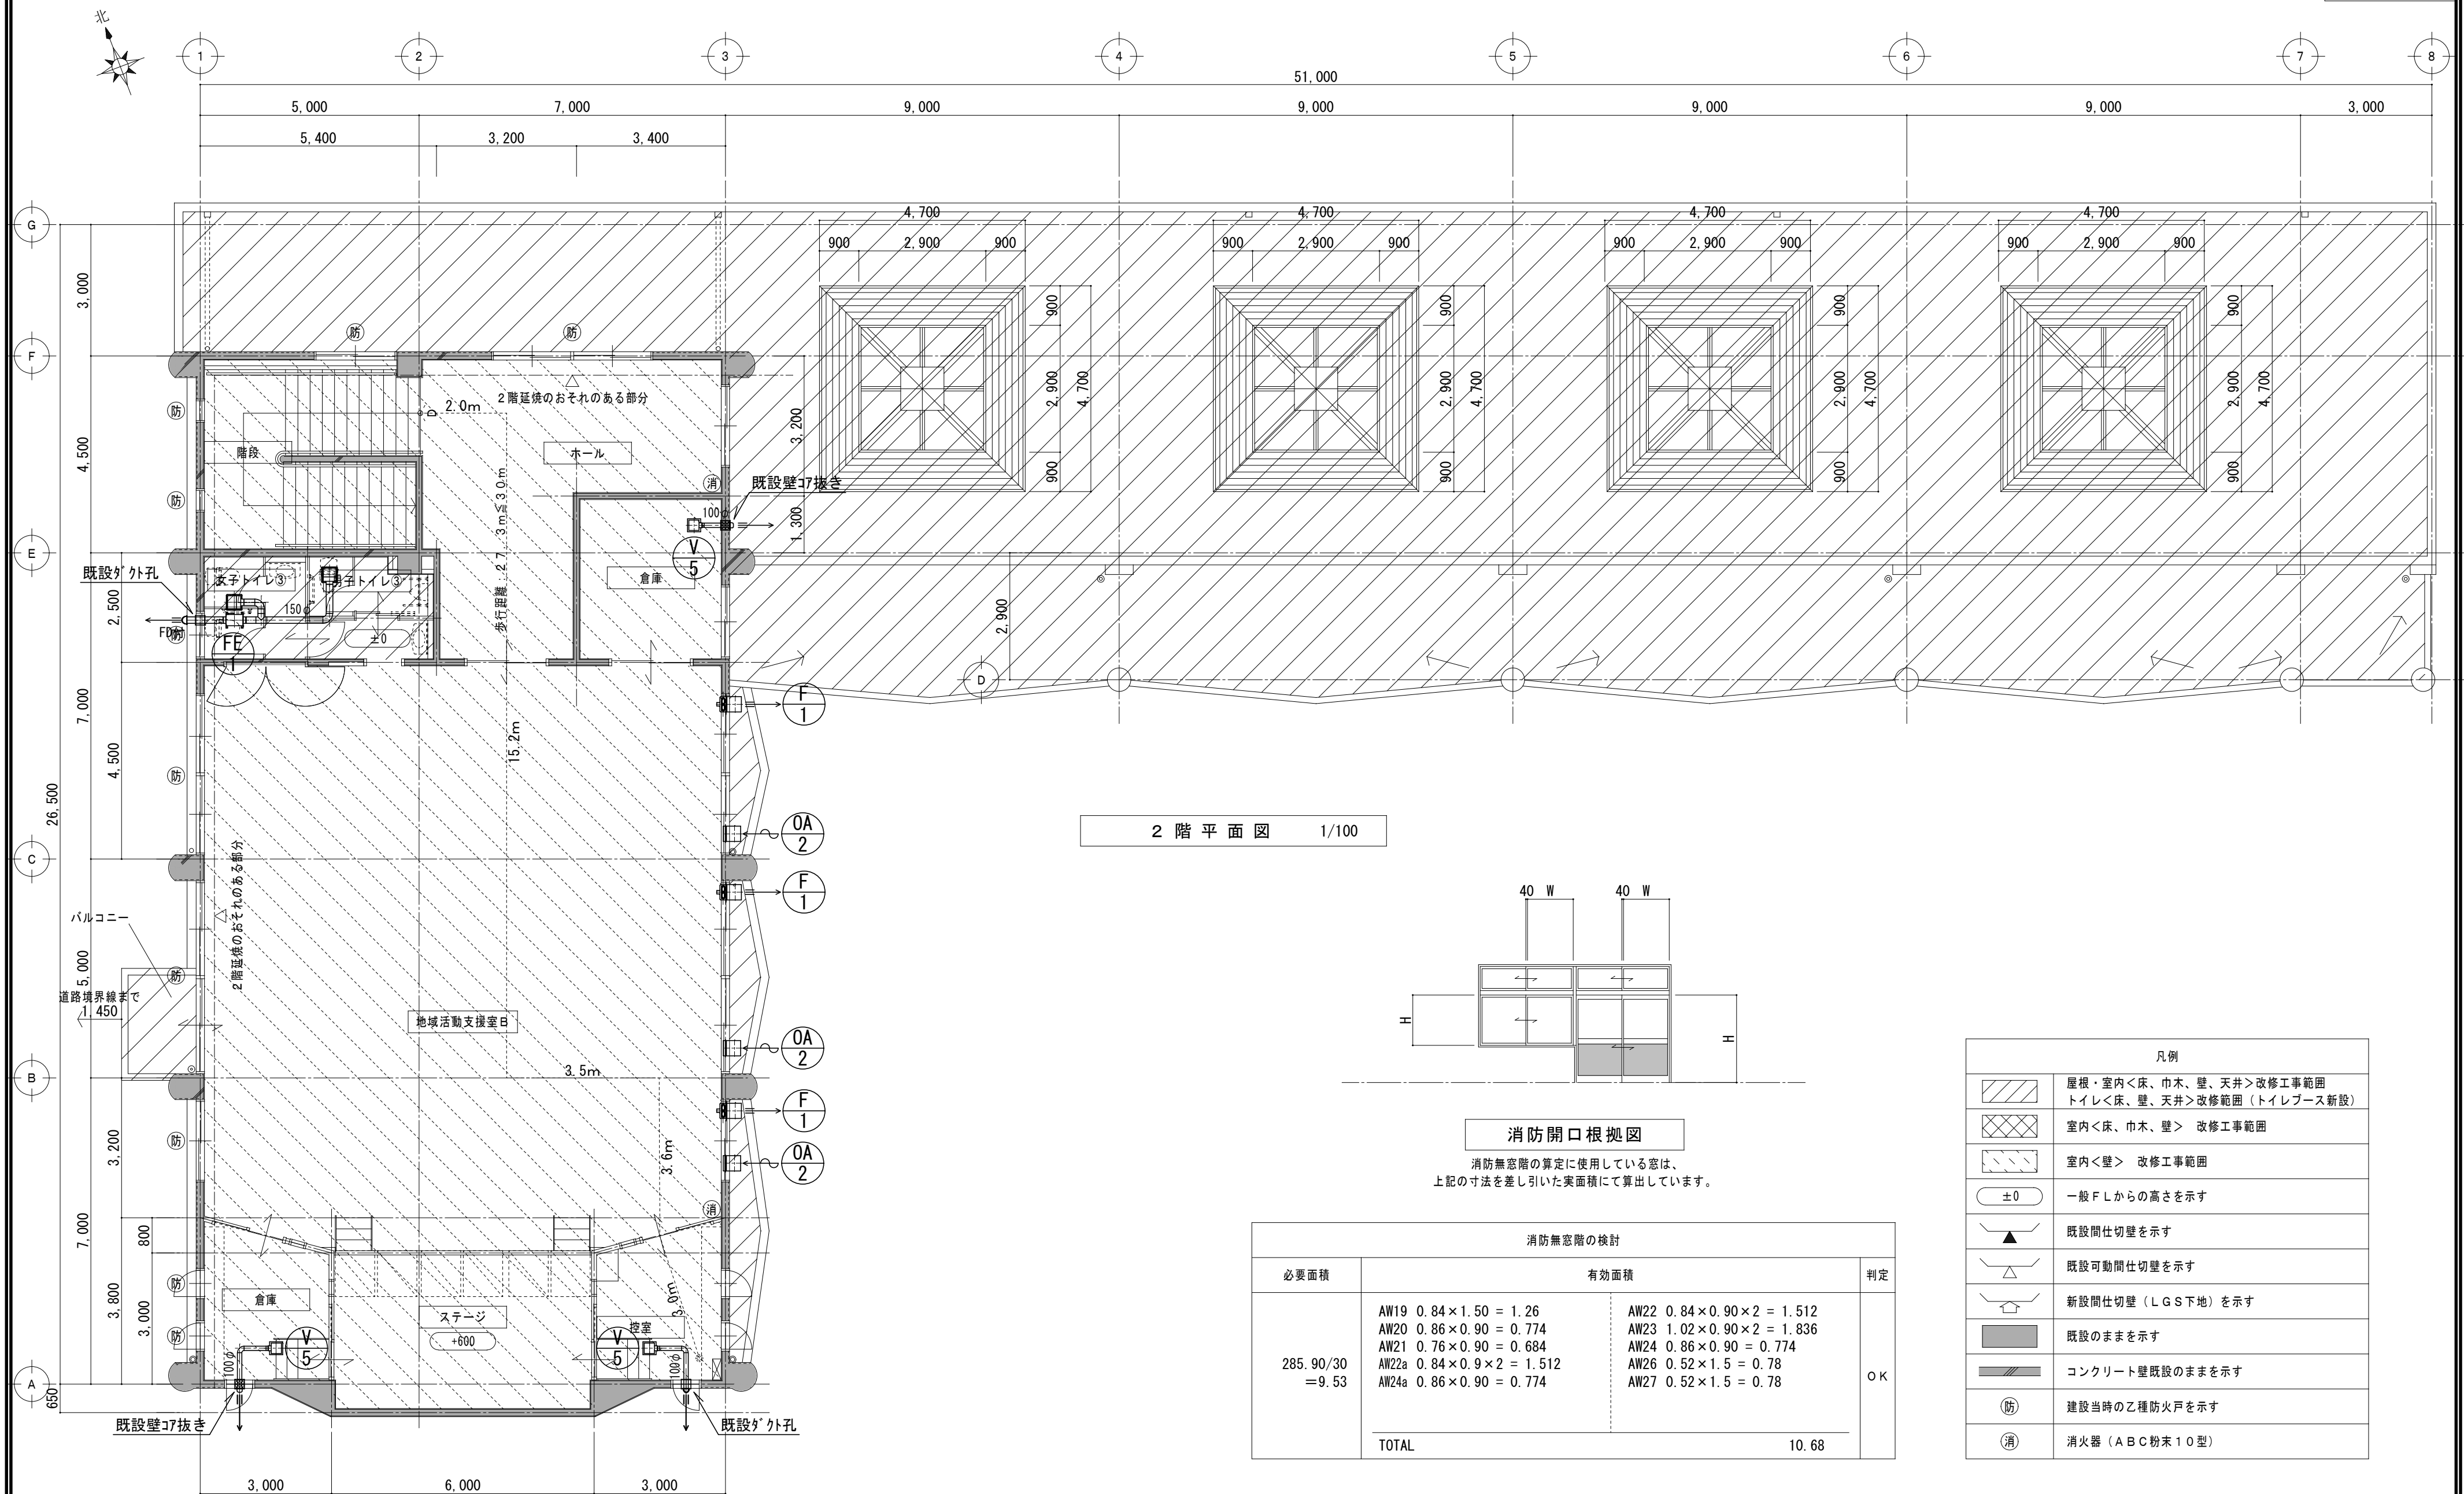

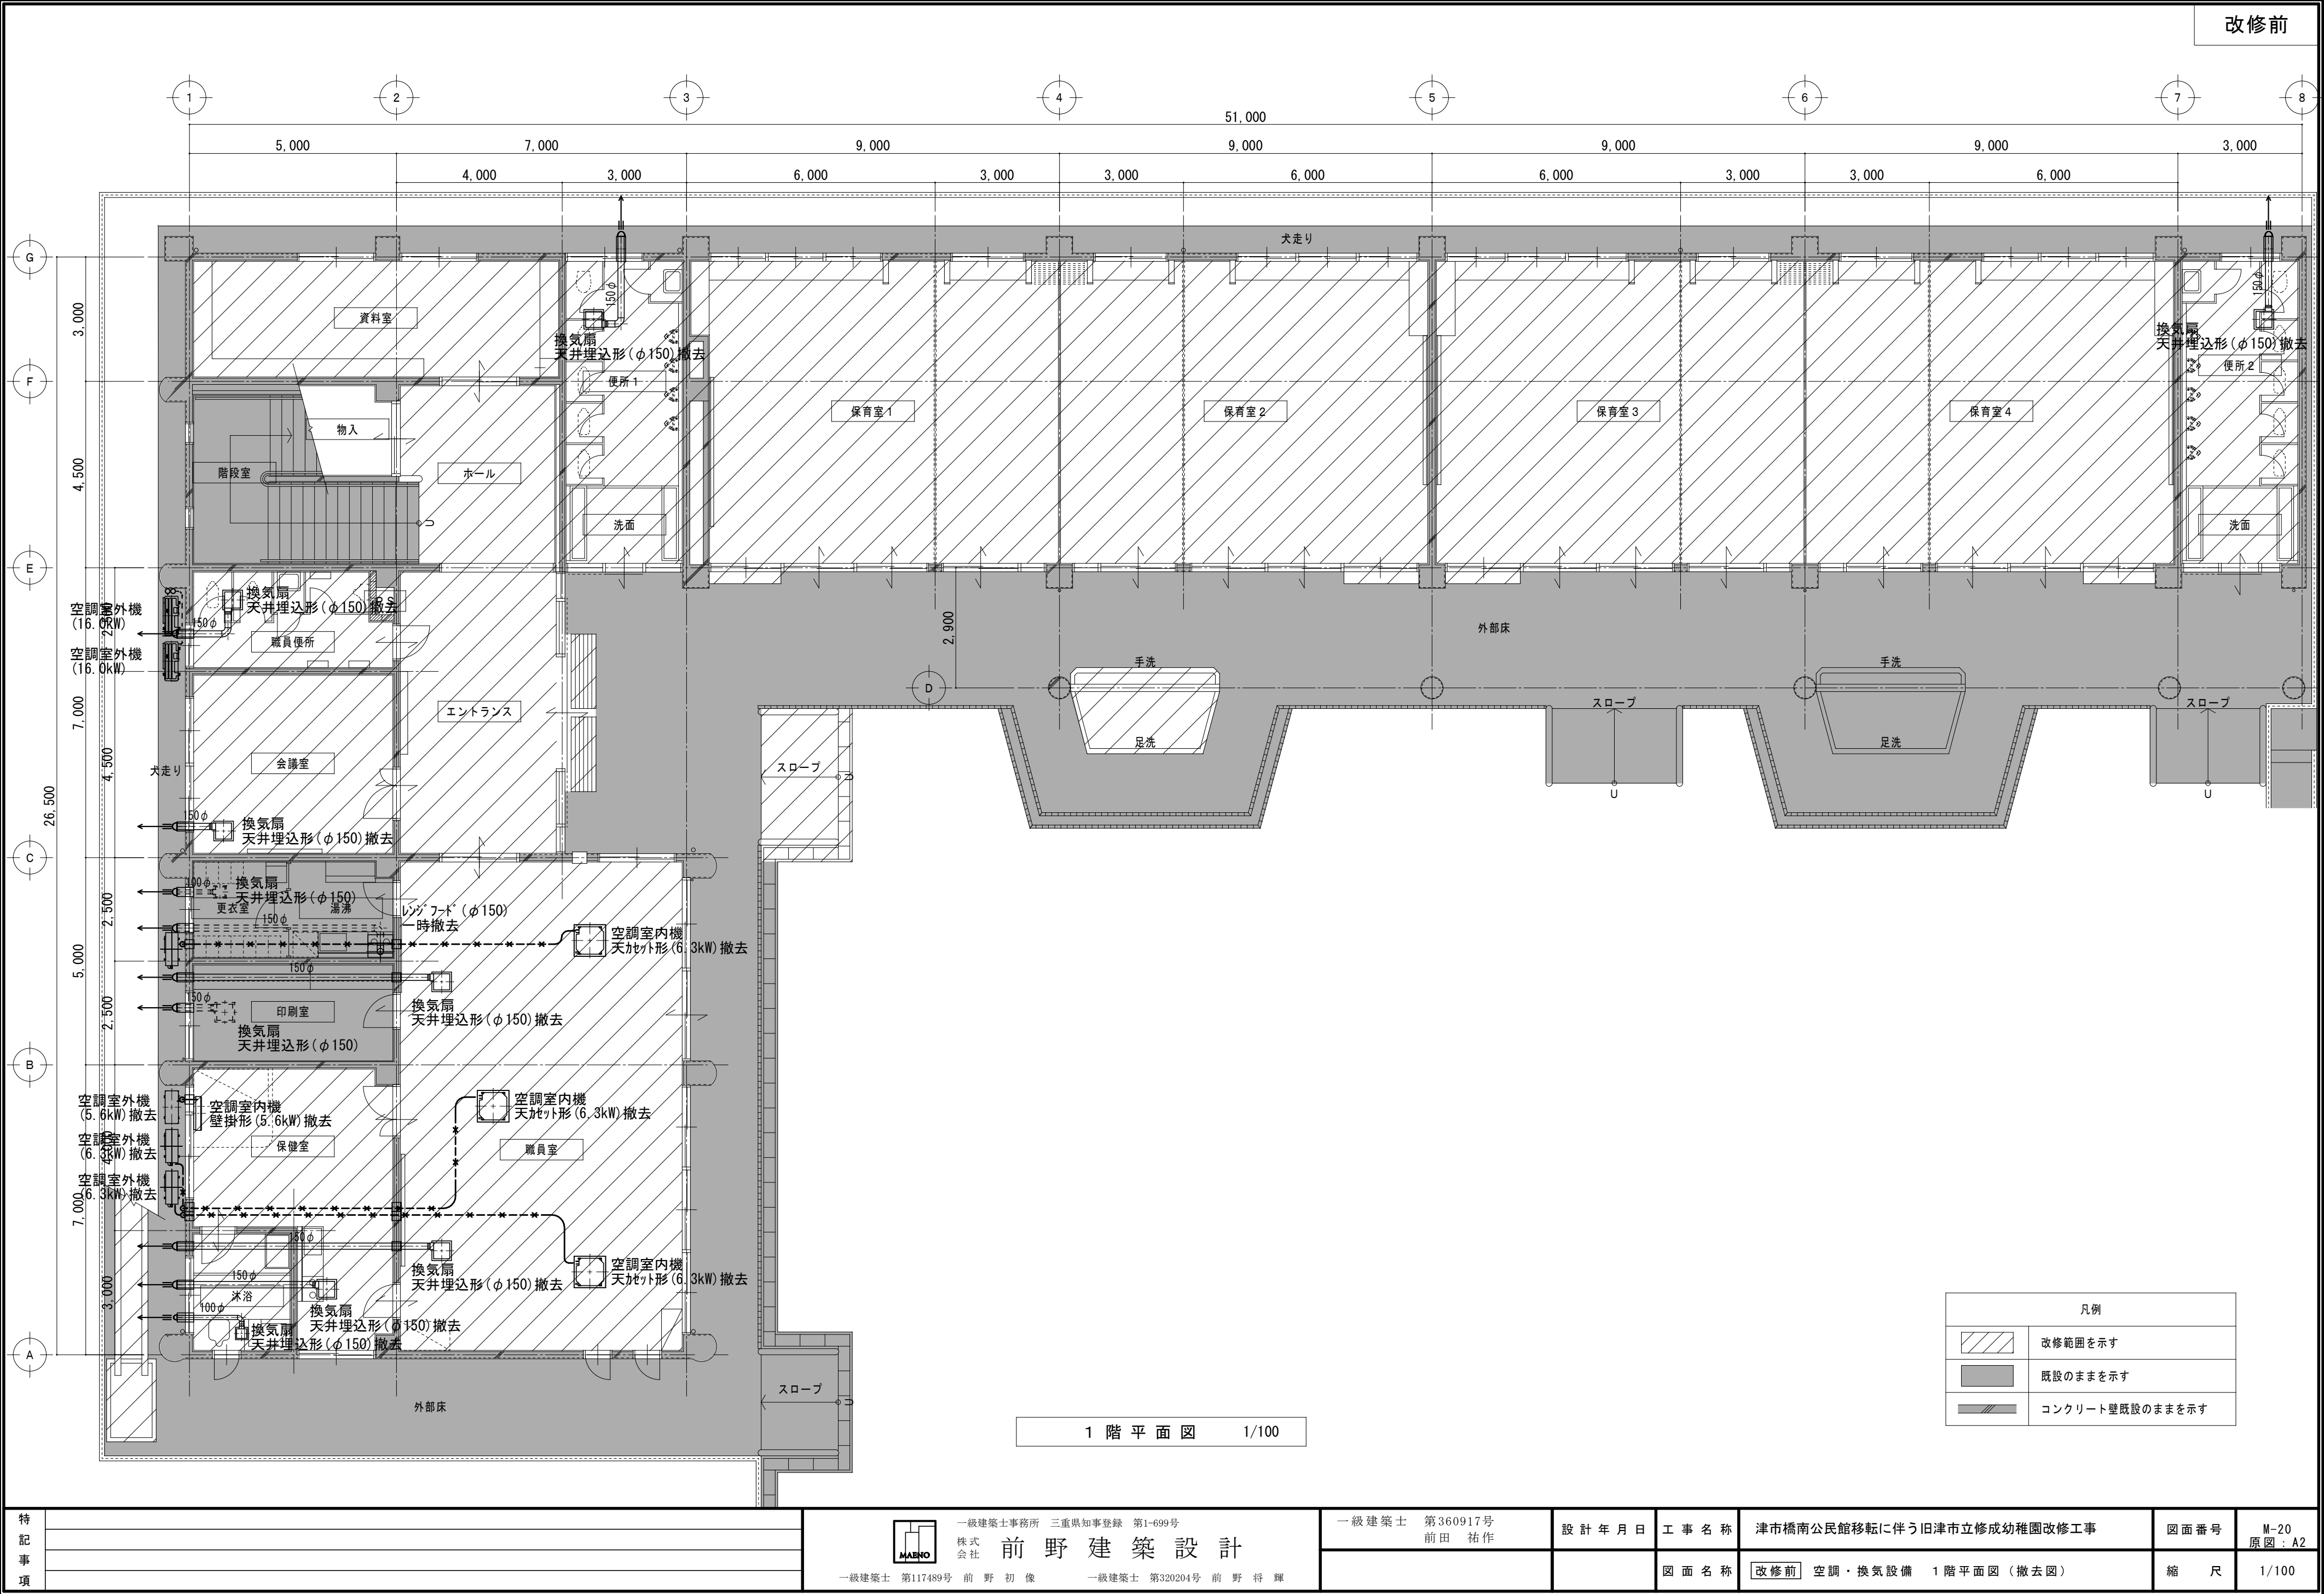

特
記
事
項

一級建築士事務所 三重県知事登録 第1-699号

株式
会社

前 野 建 築 設 計

一級建築士 第117489号 前 野 初 像

一級建築士 第320204号 前 野 将 輝

一級建築士 第360917号
前 田 祐 作

設 計 年 月 日

工 事 名 称

津市橋南公民館移転に伴う旧津市立修成幼稚園改修工事

図 面 番 号

M-21

原 図 : A2

図 面 名 称

改修前 空調・換気設備 2階平面図(撤去図)

縮 尺

1/100