




位置図

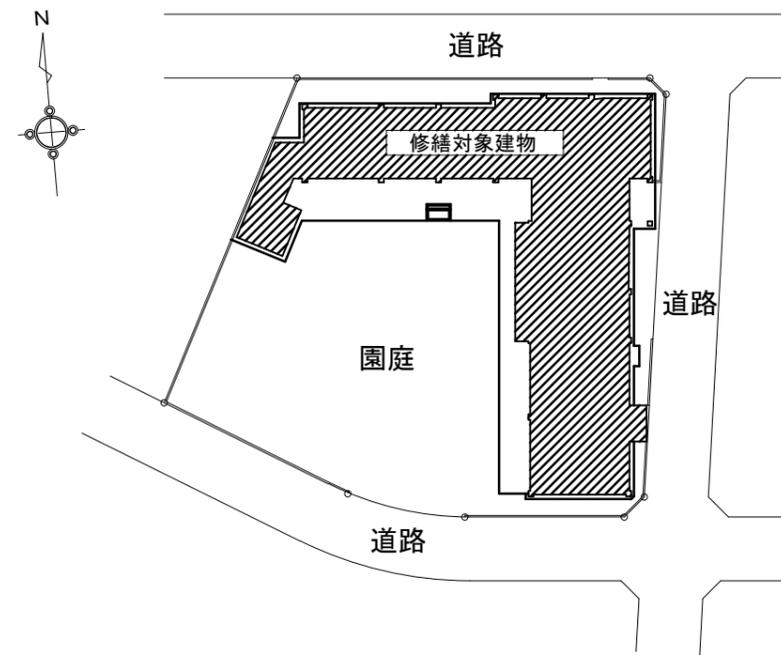

配置図

特記仕様書

【修繕概要】

- ・本修繕は、津市相愛保育園における、照明器具の取替修繕を行うものである。

【施工条件】

- ・作業日時は、事前に保育園・担当課・監督員と十分に協議し、指示に従うこと。
- ・作業着手までの期間に調査及び施工計画書等を作成し市監督員の承諾を得ること。
- ・作業着手前調査は、事前に保育園及び市監督員の承諾を得るものとし、保育園運営等に影響を与えない範囲とする。
- ・機器材料等の納期を確認し、契約後速やかに承認図を提出すること。
- ・修繕着手前には、現況状況把握の為に破損箇所等があれば、市監督員の立合いのもと写真に記録しておくこと。
- ・設計図書に明記のない場合でも、機能上及び構造上当然必要と認められるものは本修繕に含む。

- なお、内訳書の数量は参考とし、当図面を優先する。
- ・修繕過程において、既存施設に損害を与えた場合は、請負人の負担において、速やかに復旧すると共に市監督員に報告すること。
 - ・近隣に対し騒音・振動・粉塵等を配慮した施工を行うこと。
 - ・修繕用水、電力については施設内既存の設備を無償で利用できる。
 - ・修繕の前後で照明の照度測定を行うこと。

【安全対策】

- ・修繕用車両及び修繕関係車両については、指定された場所(保育園及び、市監督員と協議)に駐車するものとし、周辺道路等に駐車しないこと。
- ・ただし、資材の搬入・搬出時には修繕場所最寄りの出入口付近への一時的な駐車を可とするが、作業終了後は、速やかに車両を移動させること。


【適応基準】

- ・国土交通省大臣官房庁営繕部監修「公共建築工事標準仕様書」(建築工事編、電気設備工事編 平成31年版)
- ・国土交通省大臣官房庁営繕部監修「公共建築改修工事標準仕様書」(建築工事編、電気設備工事編 平成31年版)
- ・その他関係法令

【撤去処分】

- ・本修繕により発生する廃材は、産業廃棄物となるため関係法令により適切に処理すること。
- ・また、修繕着手前に、施工方法を記した施工計画書を市監督員に提出し承諾を得ること。
- ・修繕完了後、速やかに施工報告書(A、B2、D票)を市監督員に提示すること。
- ・水銀使用製品産業廃棄物(蛍光灯等)については「水銀廃棄物ガイドライン」(平成29年6月 環境省大臣官房廃棄物・リサイクル対策部)に基づき適切に処理すること。

津市相愛保育園照明器具取替修繕		縮尺 —
図面名称	配置図・位置図・特記仕様書	原図：A3
津市健康福祉部子育て推進課		E-01

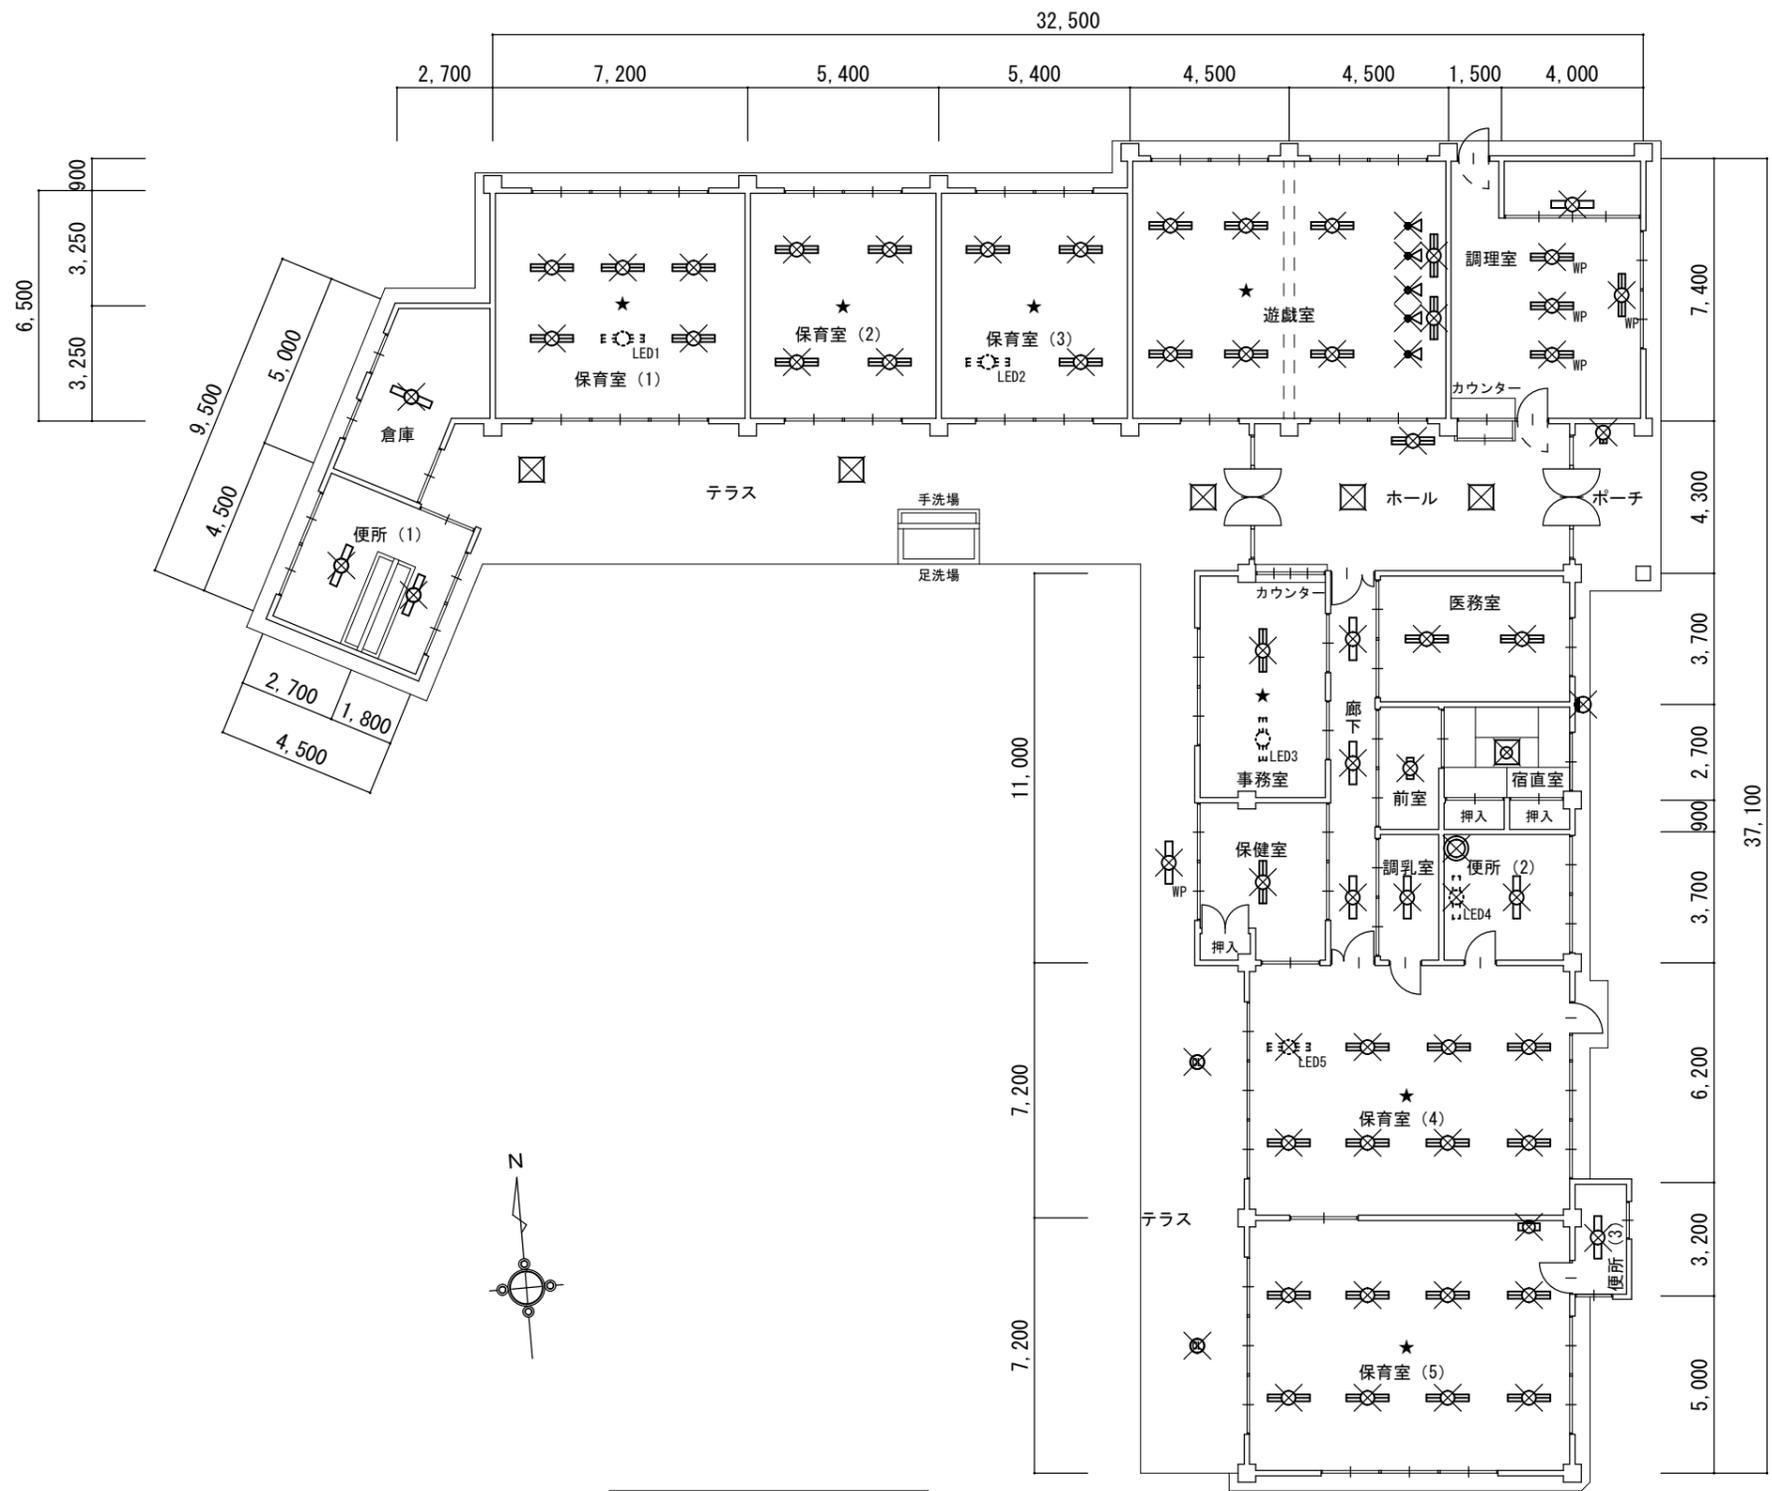

平面図 S=1/200

×は撤去器具を示す


凡例	
図示記号	摘要
	FL10W×2 露出型
	FL20W×1 露出型
	FL40W×1 露出型
	FL40W×1 露出・防水型
	FL40W×2 露出型
	FL40W×2 露出・防水型
	FL10W×1 キッチンライト
	ダウンライト
	スクエアライト 直付型
	FCL30W×1 ペンダントライト
	シーリングライト
	防犯灯 壁付型
	スポットライト
	LEDベースライト (LSS10-4)
	LEDベースライト (LSS9-4)
	LEDベースライト (LSS6-4)

- ※ ★は照度測定位置を示す
- ※ 水銀使用製品は産業廃棄物として、関係法令により適切に処理すること
- ※ LED1、2、3については一時取り外しとする

津市相愛保育園照明器具取替修繕		縮尺
		1/200
図面名称	電灯設備撤去図	原図：A3
津市健康福祉部子育て推進課		E-02

LED壁直付20形 Hf 蛍光灯16形1灯器具相当			LED直付20形 Hf 蛍光灯16形高出力型2灯器具相当			LED直付40形 Hf 蛍光灯32形定格出力2灯器具相当			LED直付40形 Hf 蛍光灯32形高出力型2灯器具相当		
記号	A21		記号	A22	3200 lm	記号	A41	5200 lm	記号	A42	6900 lm
公共型番 LBF3MP/RP-2-13			公共型番 LSS9-2-30			公共型番 LSS9-4-48			公共型番 LSS9-4-65		
LED直付40形 Hf 蛍光灯32形高出力型2灯相当			LED直付 流し元灯 蛍光灯器具20Wクラス相当			LED直付・埋込 スクエアライト FHP32形3灯器具相当			LED天井埋込型 ダウンライト 水銀灯100形1灯器具相当		
記号	A42WP	6560 lm	記号	B21		記号	SQ		記号	DL	
防湿・防雨型 						幅：□570 mm 					
公共型番 LSS9MP/RP-4-64			参考型番 LEDB87003N-LS			参考型番 XLX160AEWLA9			公共型番 LRS1-13		
LED吊下形 ペンダントライト ~8畳相当			LED直付 シーリングライト 30形1灯器具相当			LED防犯灯 直管形蛍光灯FL20形1灯器具相当			配線ダクト取付型LED 12Vミニハロゲン電球75形1灯器具相当		
記号	PL		記号	CL		記号	SL		記号	SP	
プルスイッチ付 			防湿・防雨型 								
参考型番 LGB12625LE1			参考型番 LGW51704WCF1			参考型番 NNY20323LE1			参考型番 NTS01501WLE1		

津市相愛保育園照明器具取替修繕		縮尺
図面名称	照明器具姿図	原図：A3
津市健康福祉部子育て推進課		E-03

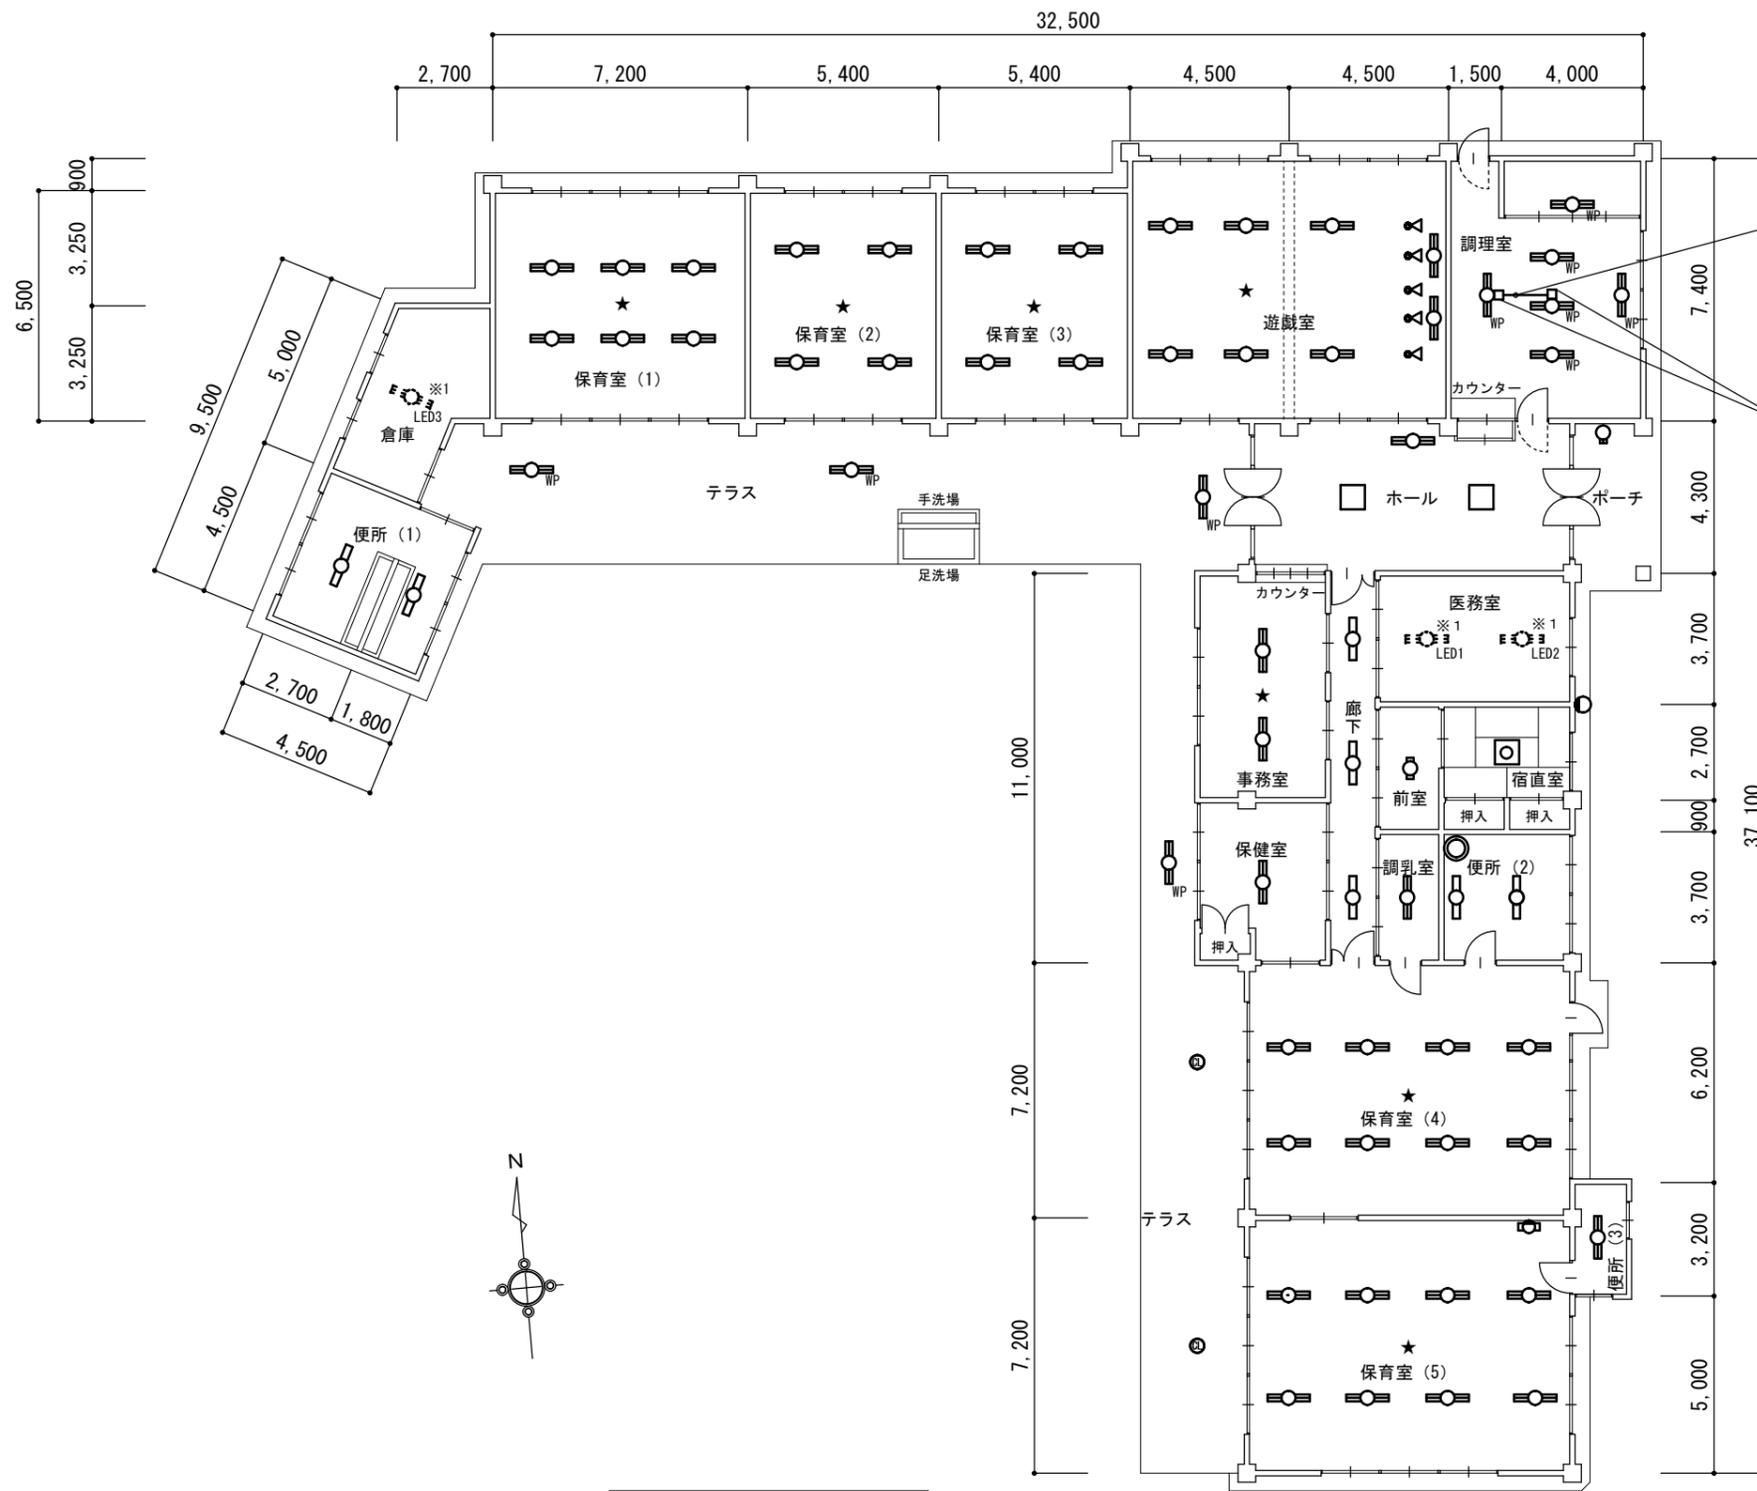

VVF1.6-2C(MMA)

メタルモールジャンクションボックスA型

凡例	
図示記号	摘要
○	照明器具 A21
◐	照明器具 A22
◑	照明器具 A41
◒	照明器具 A42
◓	照明器具 A42WP
◔	照明器具 B21
◕	照明器具 SQ
◖	照明器具 DL
◗	照明器具 PL
◘	照明器具 CL
◙	照明器具 SL
◚	照明器具 SP

※ ★は照度測定位置を示す
 ※ 点線は既設器具を示す
 ※ 1 LED1, 2, 3は既設品とする

平面図 S=1/200

津市相愛保育園照明器具取替修繕		縮尺 1/200
図面名称	電灯設備改修図	原図：A3
津市健康福祉部子育て推進課		E-04