

凡例			
記号	名称		保温仕様
—— - ——	給水管	硬質塩化ビニルライニング鋼管（VD）	
		硬質塩化ビニルライニング鋼管（VB）	機械室：GW保温筒+アルミガラスクロス
—————	排水管	硬質塩化ビニル管（VP）	
- - - - -	通気管	硬質塩化ビニル管（VP）	露出部：管塗装
ㄨ	水栓金具		
㊦	排水金物		
㊥	床上掃除口		
ㄨ ㄨ	弁類		

衛生器具表				
名 称	仕 様 ・ 参 考 型 番			
	L I X I L	T O T O	男 子 便 所	女 子 便 所 合 計
洋風便器	BC-P20SM, DT-PA250CH（タンク蓋固定）, CF39AT（普通便座）, CF-63HST（棚付二連紙巻器 SUS）, 床給水金具, 他一式	CS597BCS, SH596BAYR（タンク蓋固定）, TC301（普通便座）, YH701（棚付二連紙巻器 SUS）, 床給水金具, 他一式	1	2 3
和風便器	C-852BM, DT570XR32, CF-103BB, CF-171D-32BL, CF-115-1, CF63HST, 他付属品	C756VC, S570B, TS750ZSRR32, TS671FUS, YH701 他付属品		1 1
床置小便器	U-406RU, UF-3JT（手動フラッシュバルブ）, UF-506BWP, SF-10E, 他付属品	UFH500, TG600PN（手動フラッシュバルブ）, T9R, 他一式	3	3
壁掛洗面器	L-132AG, LF-P02B（自閉式立水栓）, LF-3V, LF-4PA, SF-10E, LF-6L, 他付属品	L210C, T19AR（自閉式立水栓）, T6PM1, 壁給排水金物, 他一式	1	1 2
掃除用流し	S-202A, LF-7KEZ-19, SF-20SAF-P, SF-10E, SF-202, 他付属品	SK22A, T23AEQ20 C, TN128, T37SGEP 他付属品	1	1
ペーパーチェア	AC-BK-F62, KF-D17, 他付属品	YKA15S（平壁設置タイプ） 他付属品		1 1
L型手すり（SUS）	KF-920S70D12J, 固定金具共	T113BL10, 固定金具共	1	2 3
小便器用手すり（SUS）	KF-701SJ, 固定金具共	T113BU22, 固定金具共	1	1
⌵付横水栓	LF-356-13-CV	T28AKUH13	1	1 2

給排水衛生設備 撤去工事要領

・既設衛生器具、給排水管、付属金具等を撤去する。


・壁内不要埋込配管は管端部処理の上放置とする。

配管切り離し部分

現状維持部分

配管撤去部分

・既設不要配管口穴埋めは本工事とする。

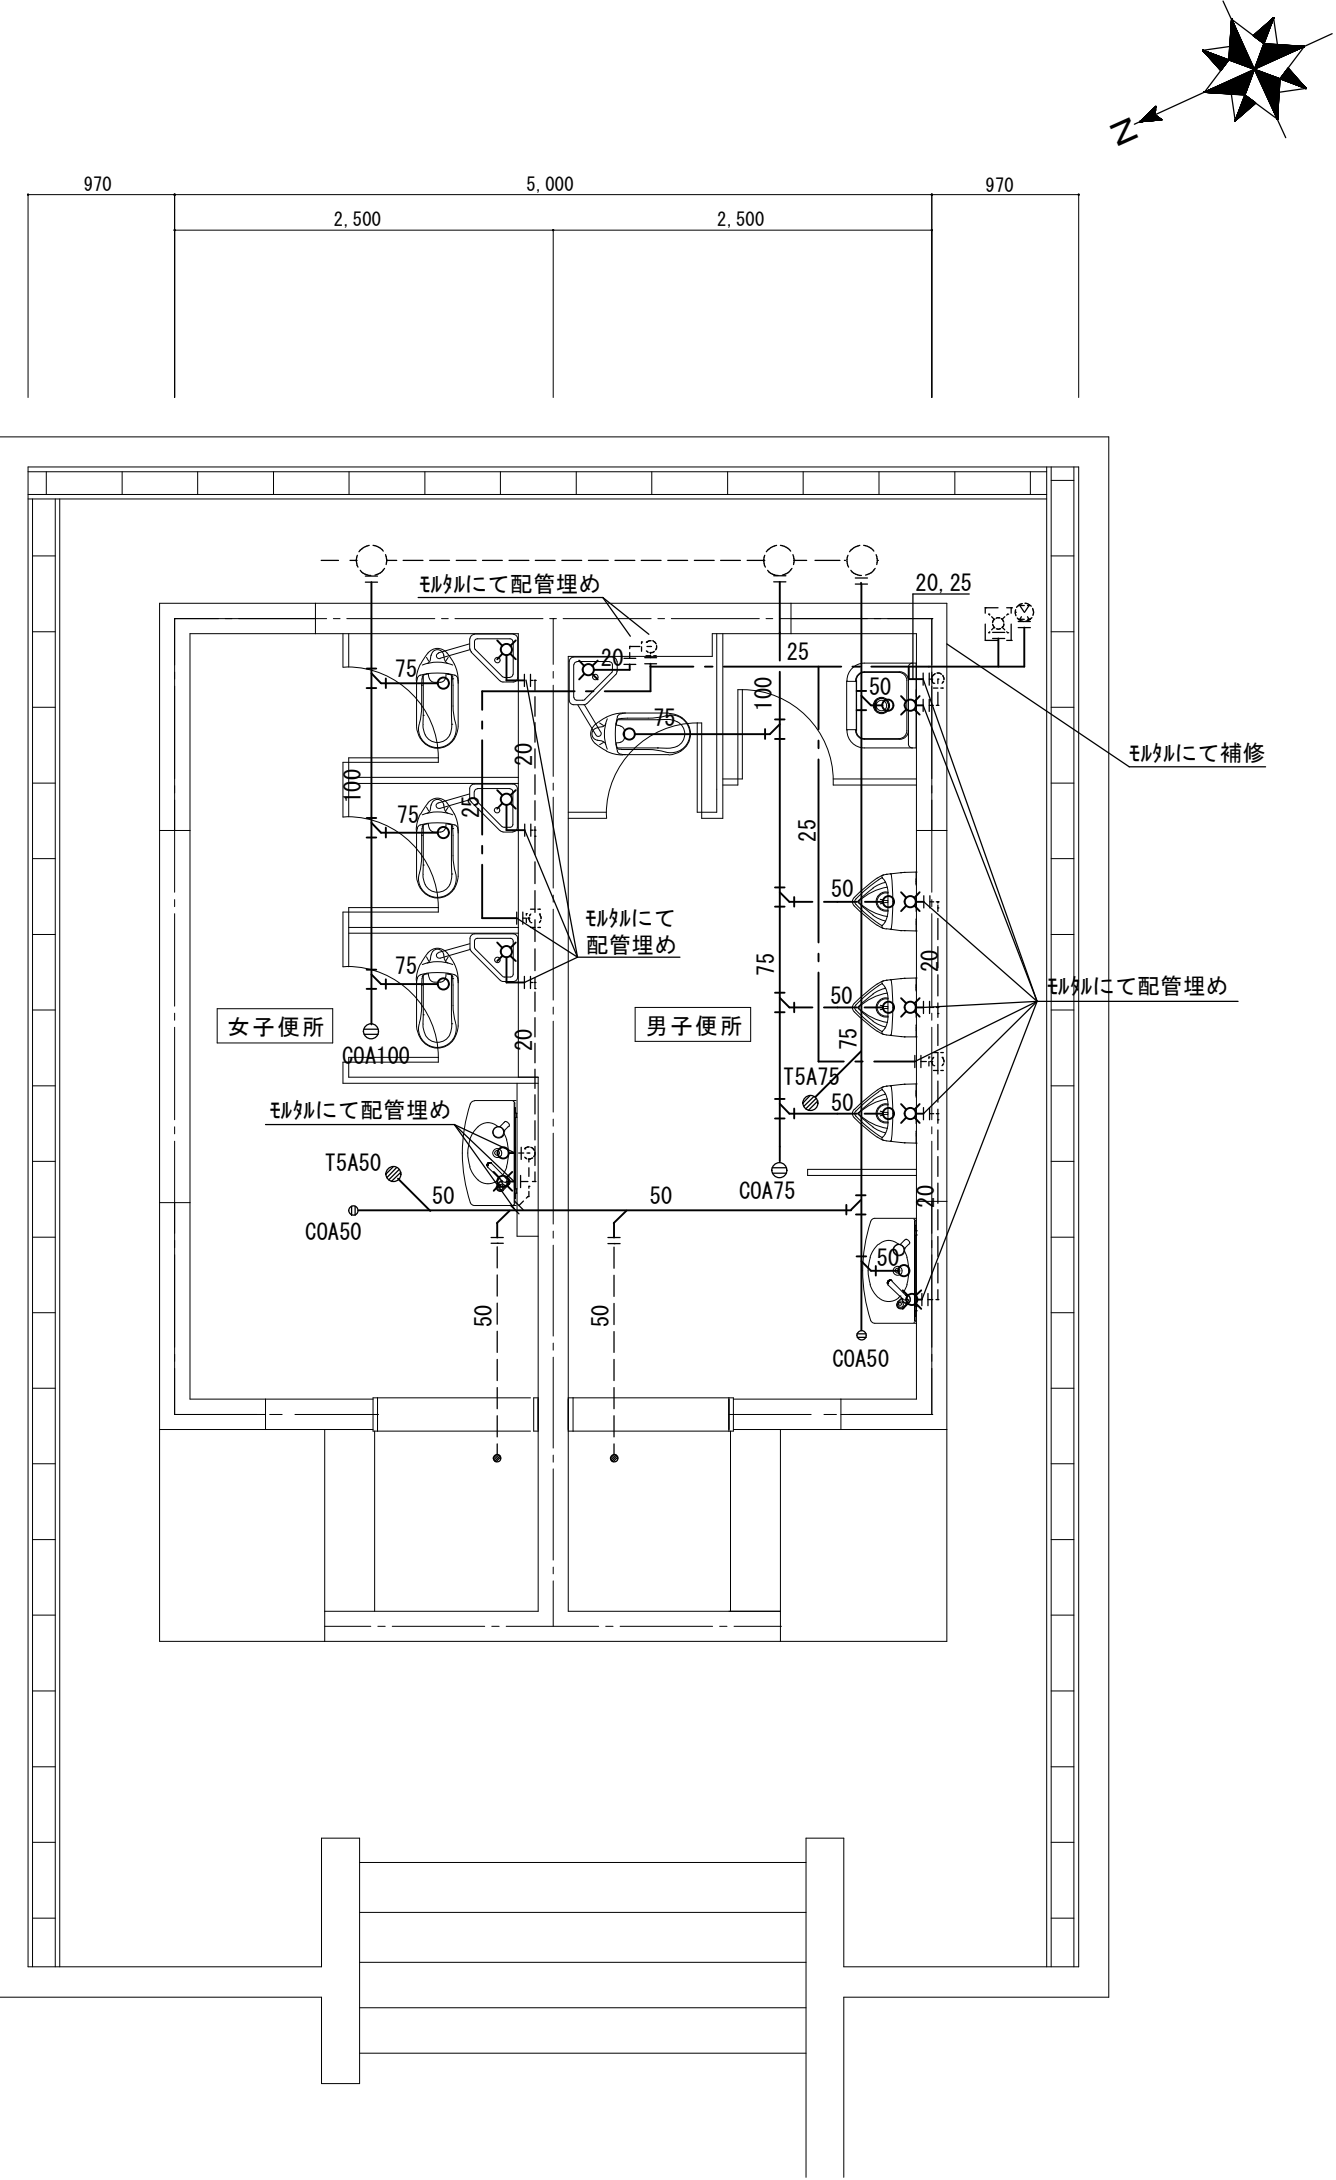

改修前 平面詳細図 S=1/50

撤去 衛生器具表（女子便所）		
名称	仕様	数量
和風便器	ロ-タンク 紙巻器	3
洗面器	単水栓	1

撤去 衛生器具表（男子便所）		
名称	仕様	数量
和風便器	ロ-タンク 紙巻器	1
小便器	FV 自動水栓(乾電池式)	3
掃除流し	単水栓	1
洗面器	単水栓	1

給排水衛生設備 新設工事要領

・衛生器具、給排水管、付属金具等を新設する。


・既設壁貫通部は既設穴を原則利用する。

既設配管部分

既設管接続部分

配管新設部分

・既設不要配管口穴埋めは本工事とする。

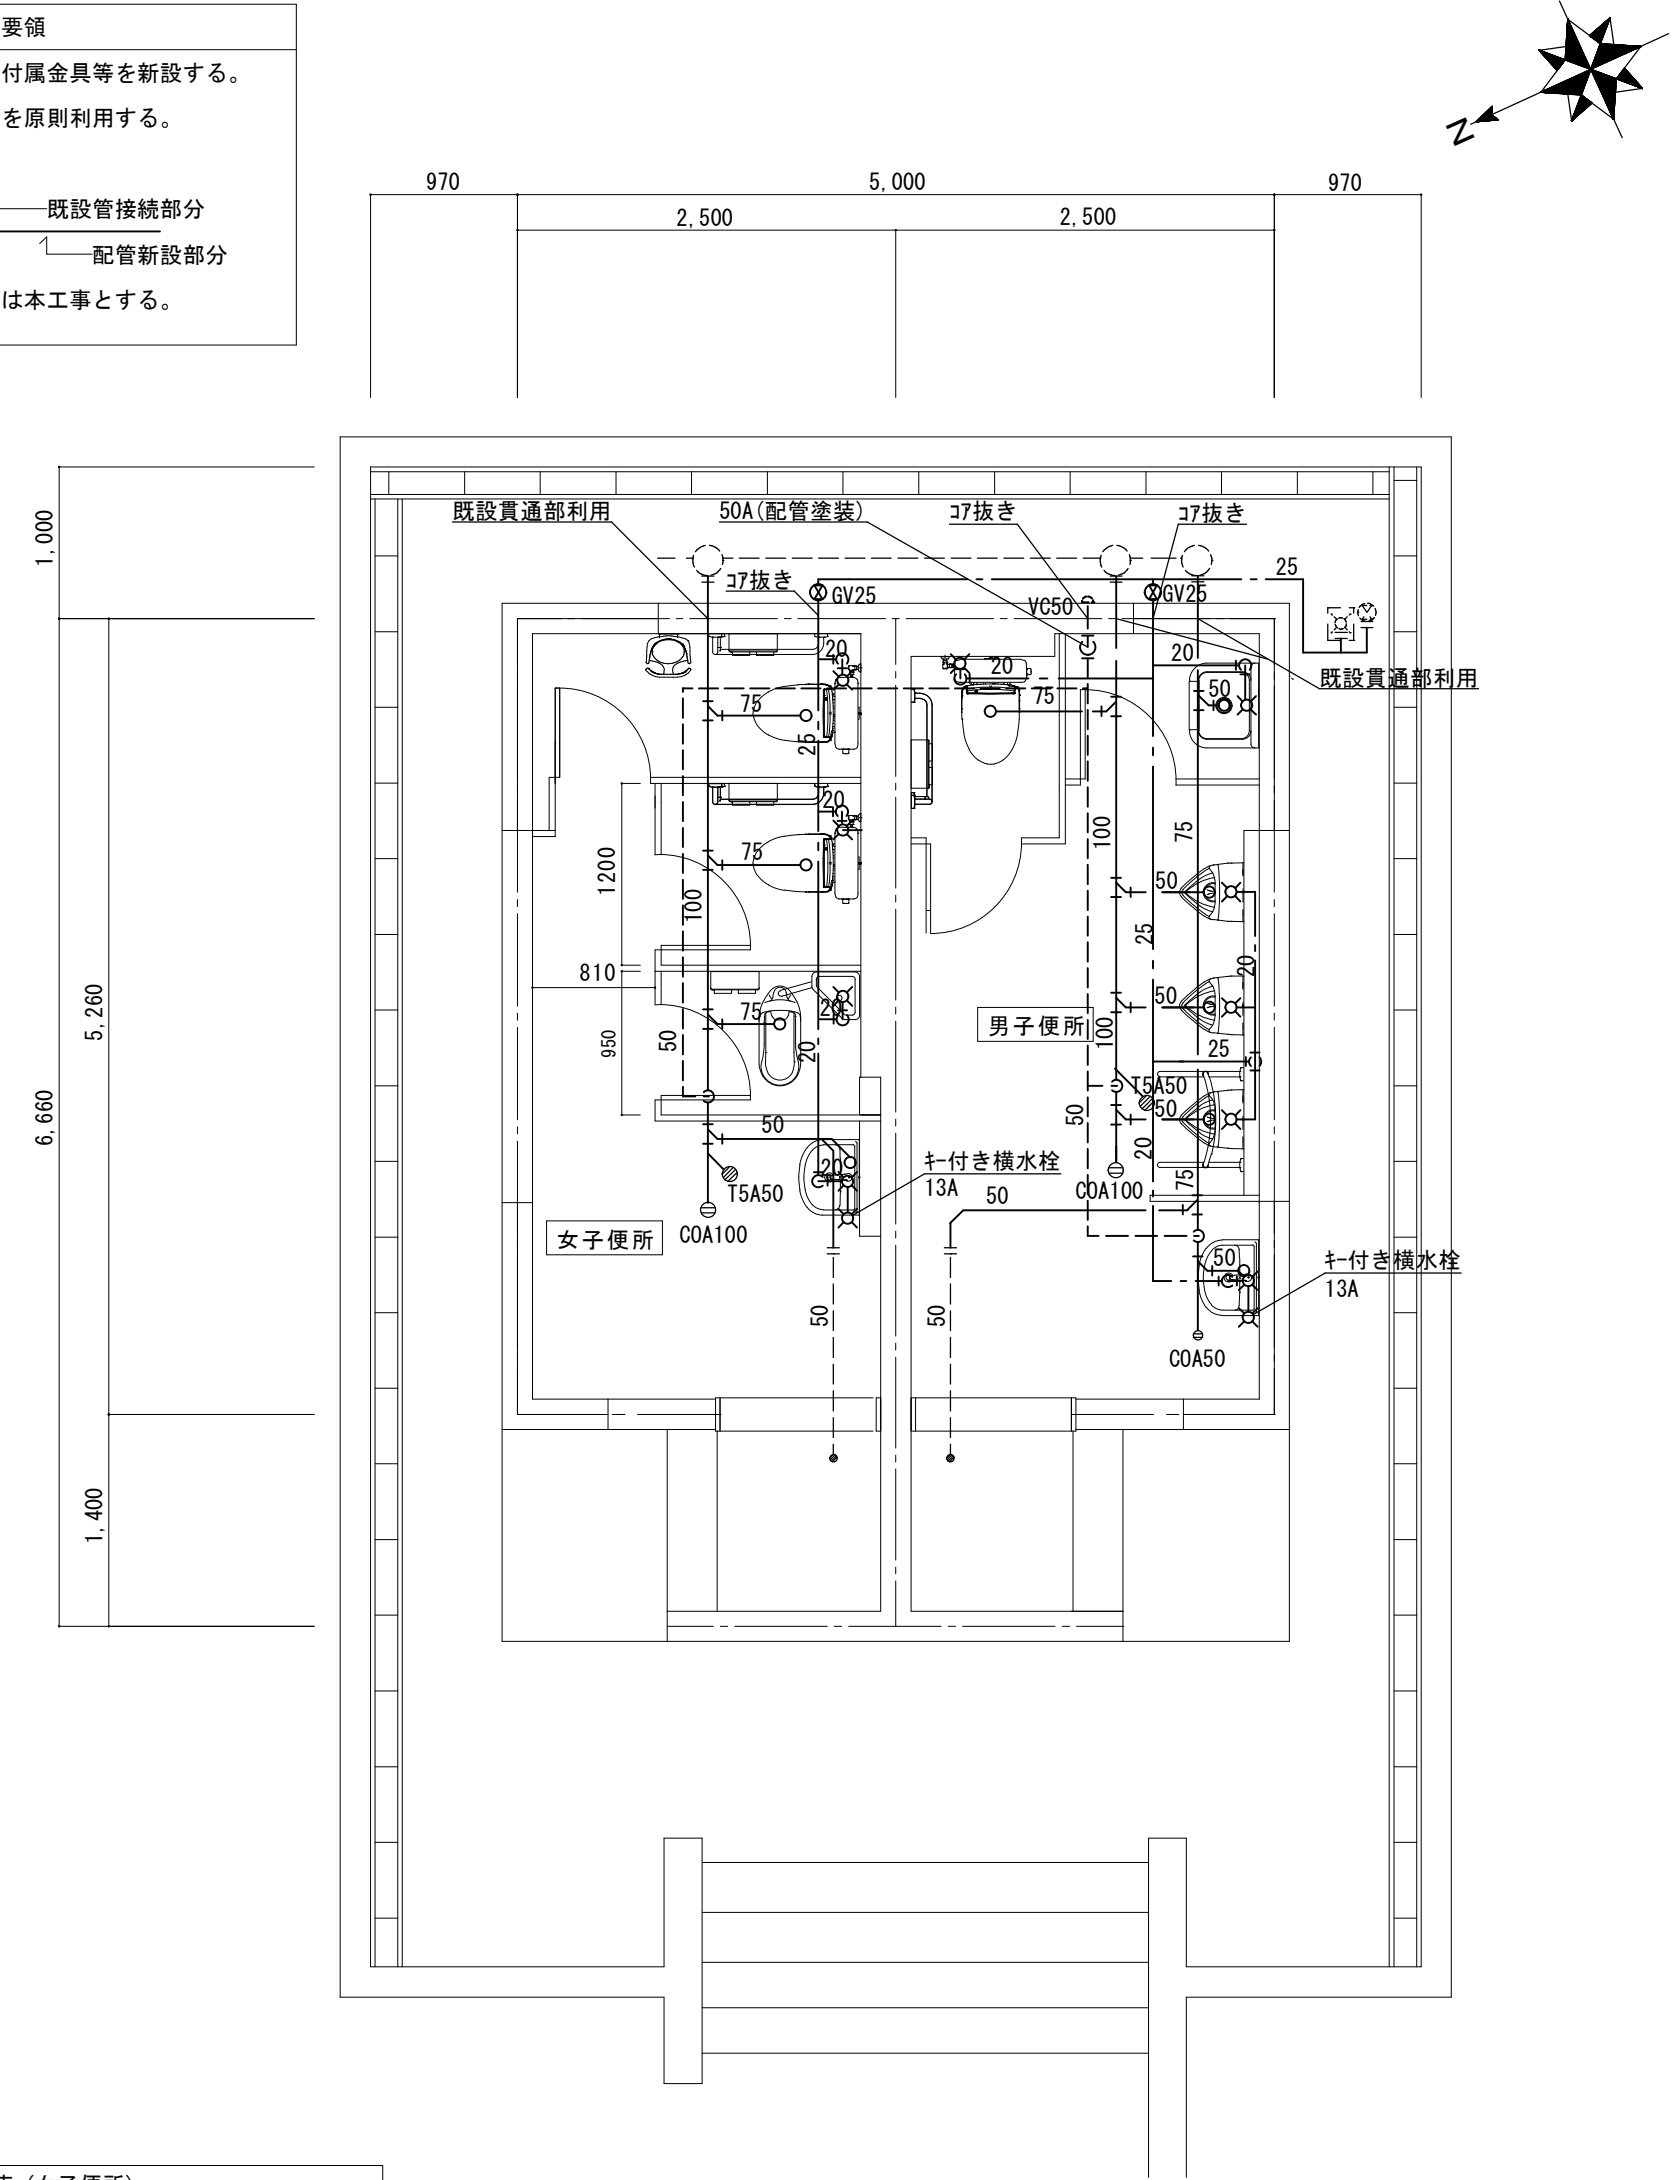


改修後 平面詳細図 S=1/50

新設 衛生器具表（女子便所）		
名称	仕様	数量
洋風便器	ロ-タンク 二連紙巻器	2
へび-ちい	平壁設置タイプ	1
手すり	L型	2
和風便器	ロ-タンク 二連紙巻器	1
洗面器	単水栓	1

新設 衛生器具表（男子便所）		
名称	仕様	数量
洋風便器	ロ-タンク 二連紙巻器	1
小便器	FV 自動水栓(乾電池式)	3
手すり	小便器用	1
掃除流し	単水栓	1
洗面器	単水栓	1


お城西公園便所改修工事		縮尺 1/50
図面名称	平面詳細図(改修前・改修後)（機械設備）	原図：A 2
津 市 建 設 部 営 繕 課		No. 3/6

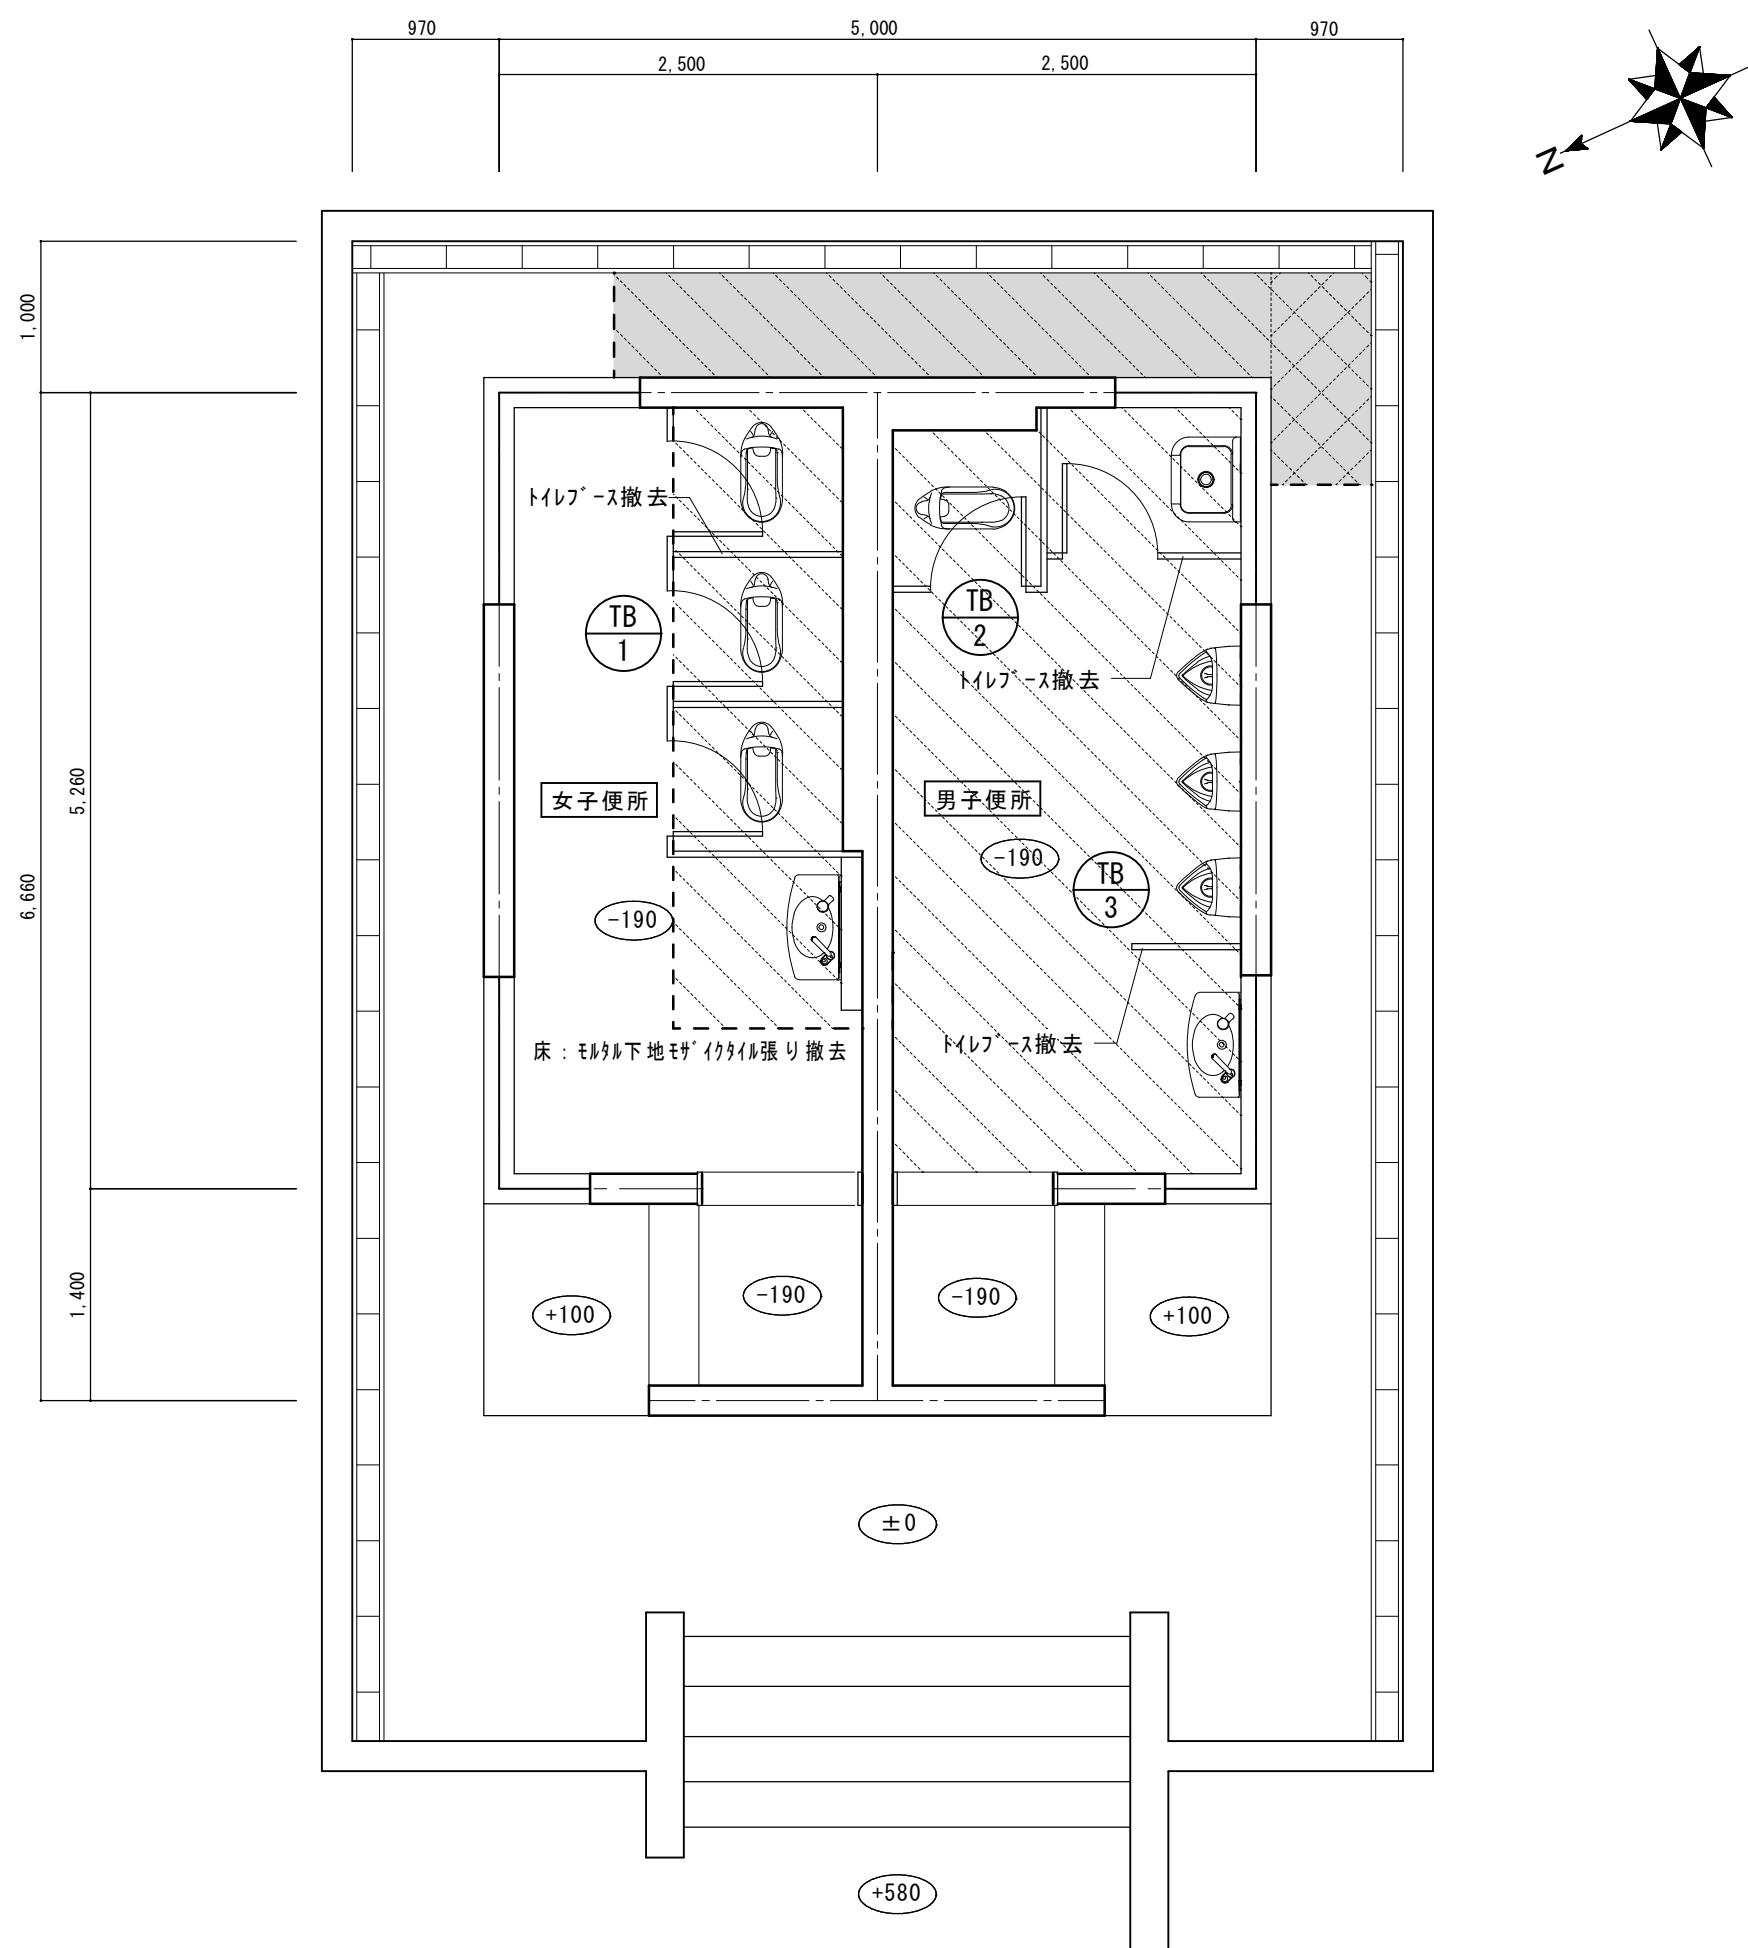


【凡例】

-  : モザイクタイル・土間コンクリートt=150(砕石t=100共) 撤去範囲を示す。
カッター入れ共
-  : メタル金コシ仕上t=30 土間コンクリートt=150(砕石t=100共) 撤去範囲を示す。
カッター入れ共
-  : 100角タイル・土間コンクリートt=150(砕石t=100共) 撤去範囲を示す。
カッター入れ共

改修前 平面詳細図 S=1/50

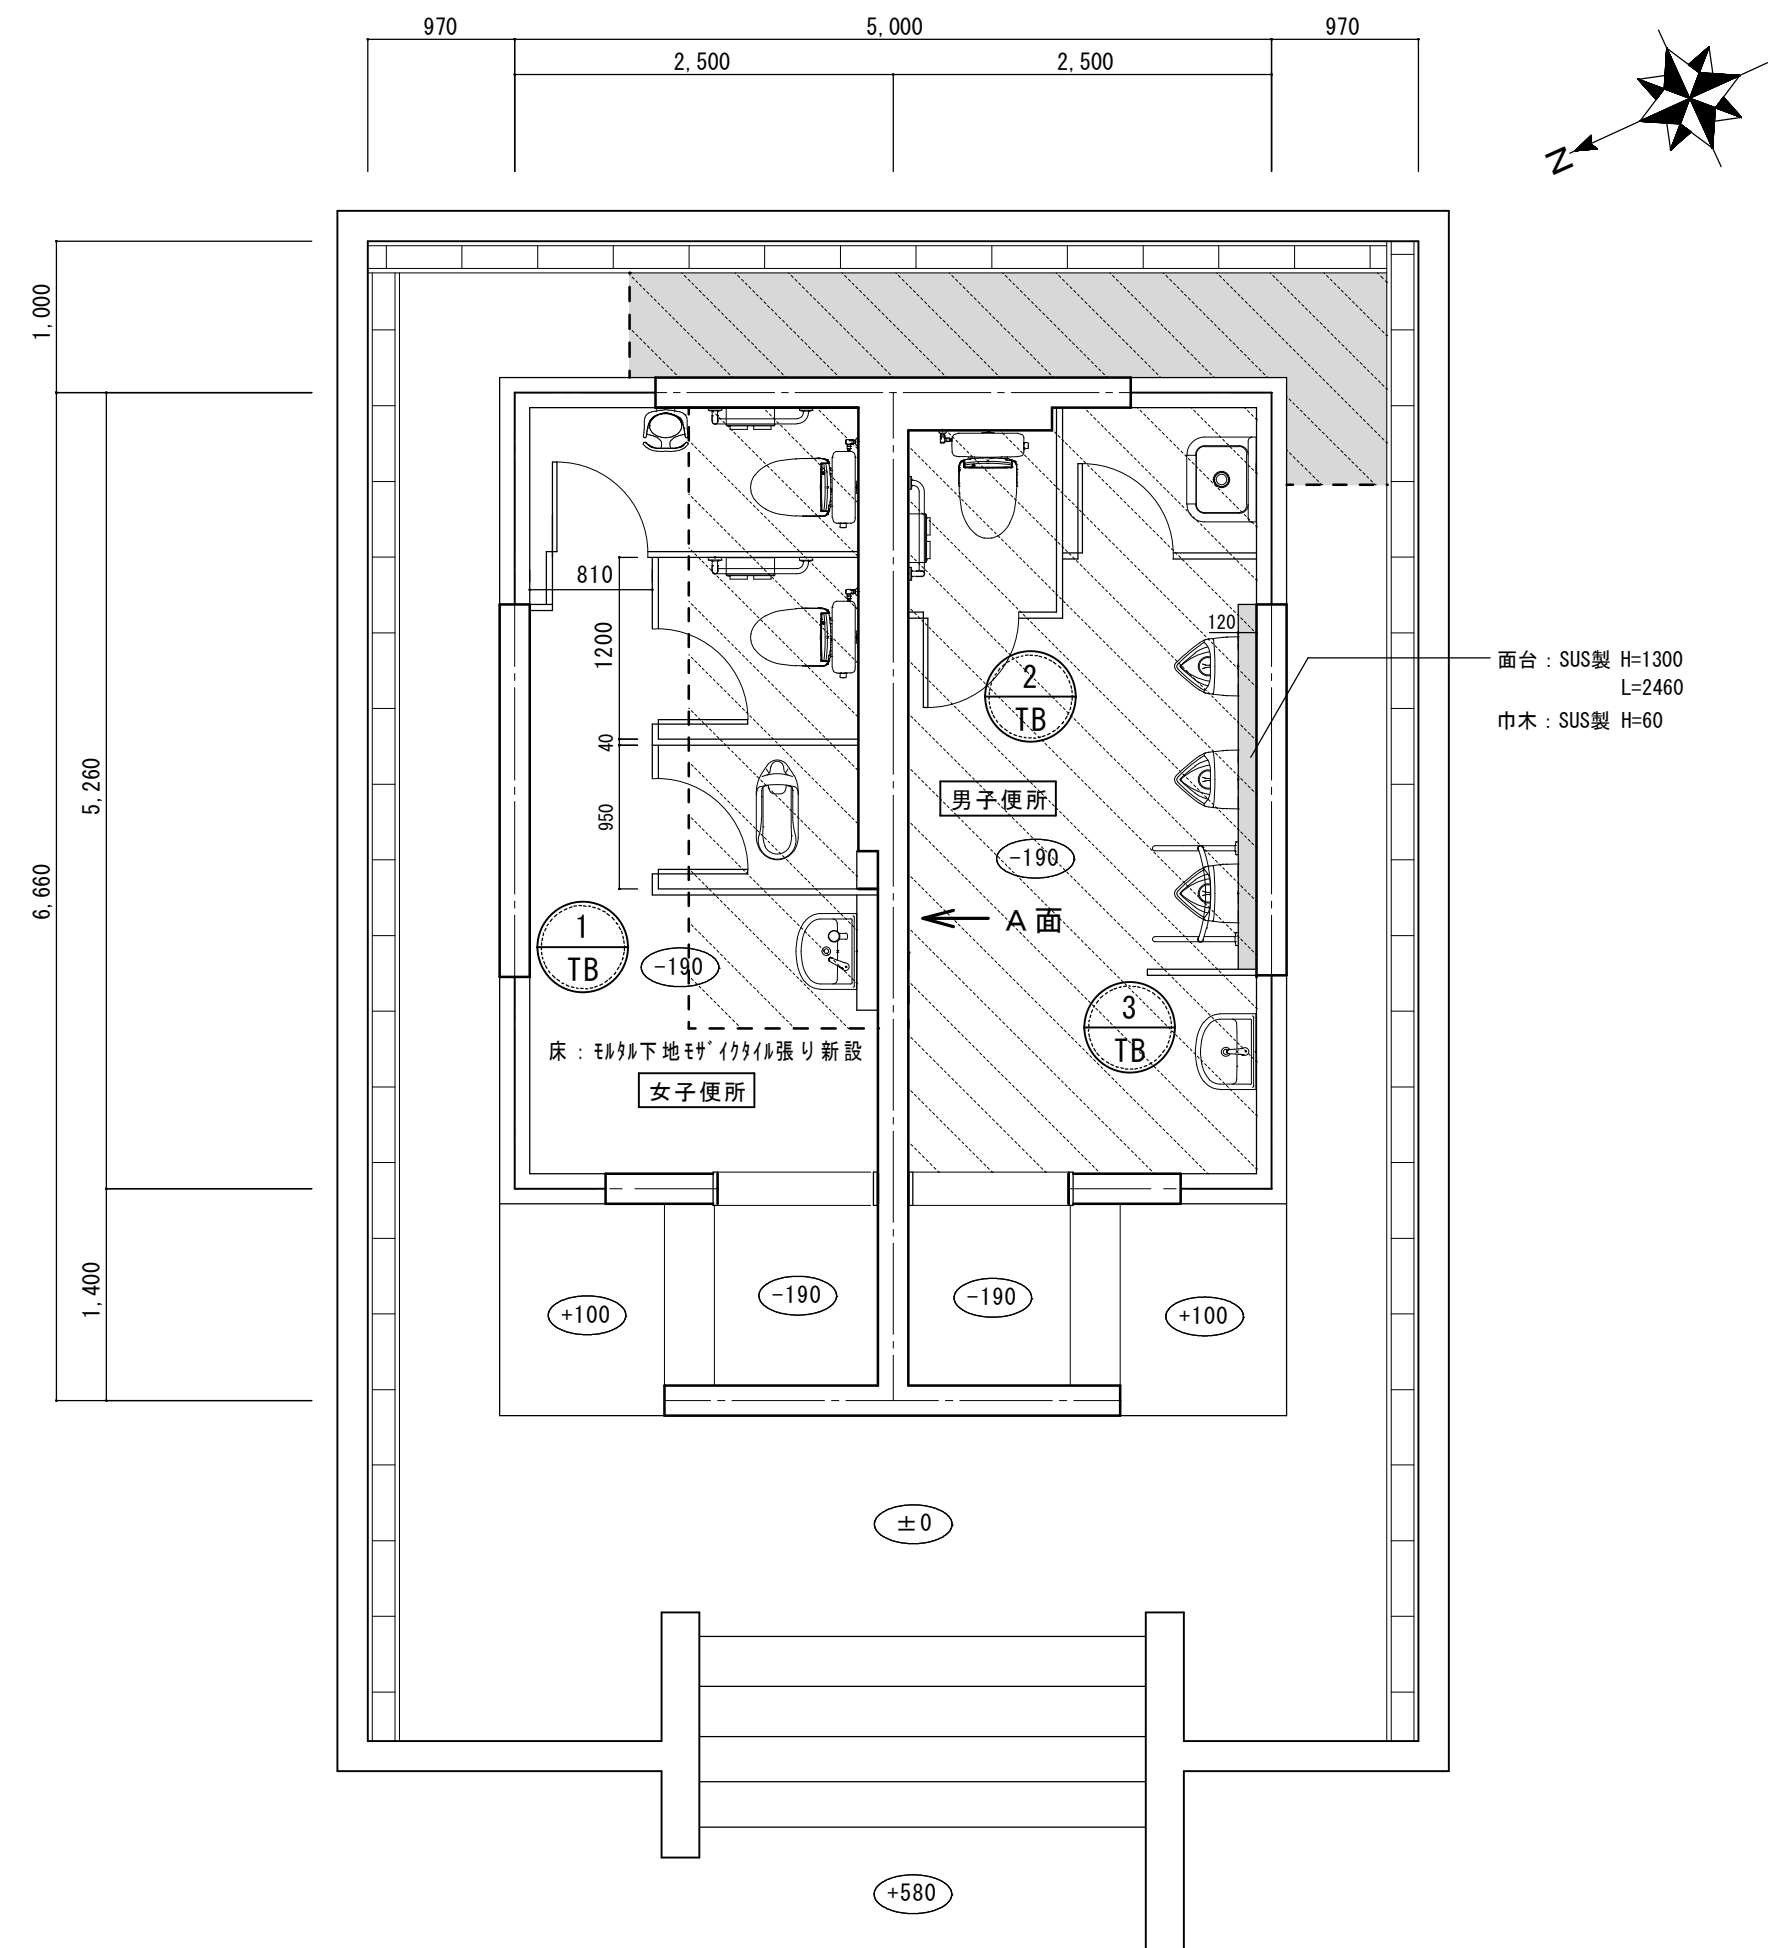

- 【凡例】

 - 
 : モザイクタイル張り モルタル下地t=37 土間コンクリートt=150
 タテヨコD10-@200 4周あとし施工アンカー(金属系)D10-@200 木'リエチレンフィルムt=0.15
 砕石t=100共 新設の範囲を示す。
- 
 : 100角タイル張り モルタル下地t=37 土間コンクリートt=150
 タテヨコD10-@200
 砕石t=100共 新設の範囲を示す。

改修後 平面詳細図 S=1/50

— 面台 : SUS製 H=1300
L=2460
巾木 : SUS製 H=60

内 部 仕 上 表	室 名	区 分	床	壁	天 井	CH	備考
	男子便所 女子便所	改修前	(撤去)モルタル下地モザイクタイル張り (撤去)土間コンクリート=150(砕石共)	モルタル下地タイル貼り 一部撤去 (男子便所のみ)	【既設のまま】外装薄塗り材E	2400～3200	(撤去)トイレース
		改修後	(新設)モルタル下地モザイクタイル張り (新設)土間コンクリート=150(砕石共)	面台：耐水PBt=12.5 (LGS下地) マシン不燃化粧板t=3 モルタル下地タイル貼り 一部新設 (男子便所のみ)			(新設)トイレース


お城西公園便所改修工事		縮尺 1/50
図面名称	平面詳細図(改修前・改修後) (建築)	原因: A 2
津 市 建 設 部 営 繕 課		No. 4/6

1
TB

トイレブース

【女子便所】1箇所

撤去

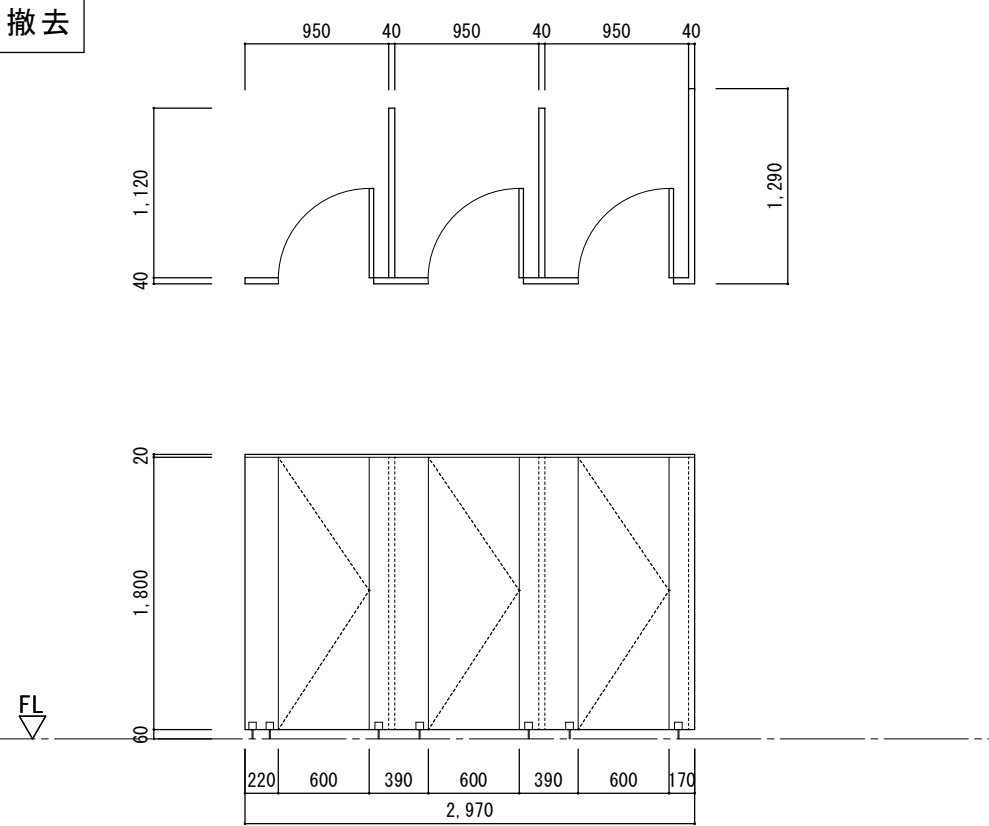

トイレブース

フラッシュドア

40

ポリエステル化粧板


フック・トリートメント、ハンガー付ストッパー、脚金物、頭つなぎ:70形材、付属金物一式

1
TB

トイレブース

【女子便所】1箇所

新設

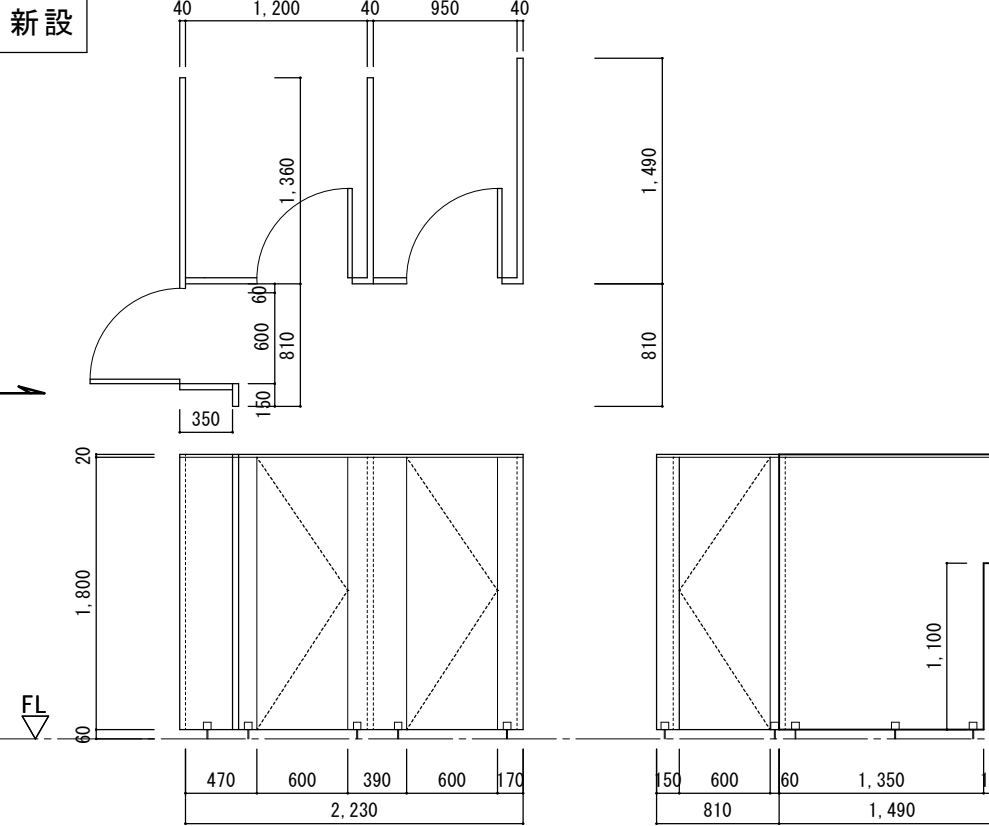

トイレブース

ペーパーホルダー

高圧メラミン化粧板

フック・トリートメント、ハンガー付ストッパー、スライドロック（表示付）、脚金物、頭つなぎ:70形材、付属金物一式


L型手摺下地壁補強

2
TB

トイレブース

【男子便所】1箇所

撤去

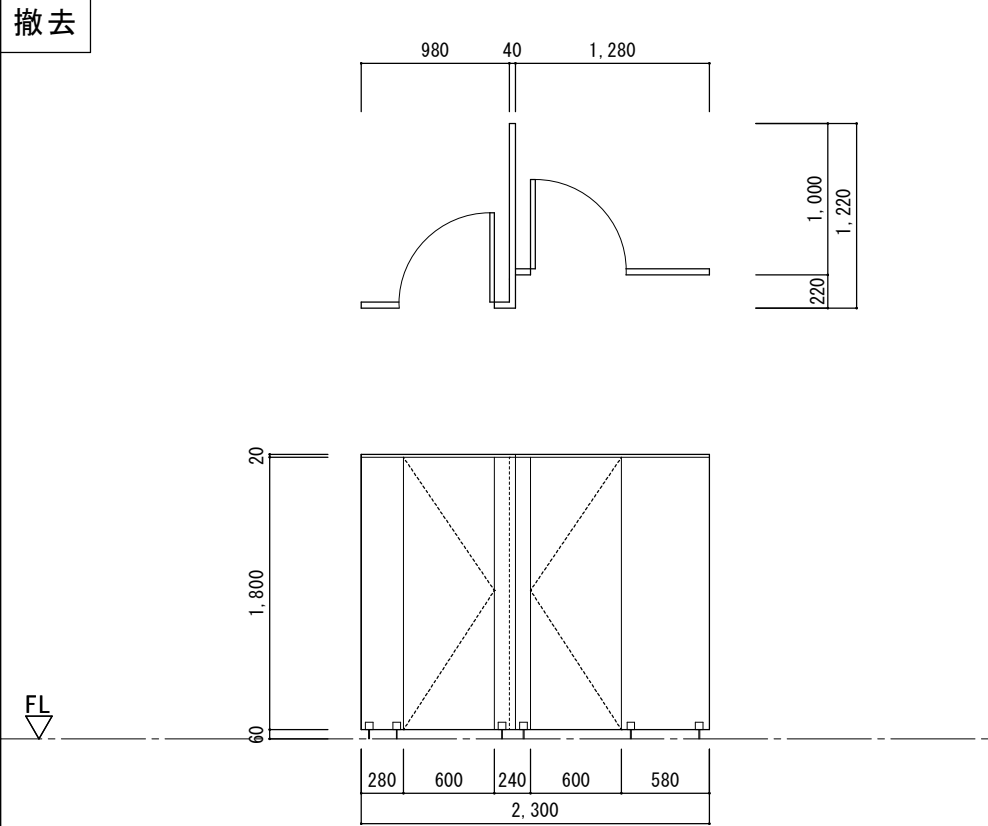

トイレブース

フラッシュドア

40

ポリエステル化粧板


フック・トリートメント、ハンガー付ストッパー、脚金物、頭つなぎ:70形材、付属金物一式

2
TB

トイレブース

【男子便所】1箇所

新設

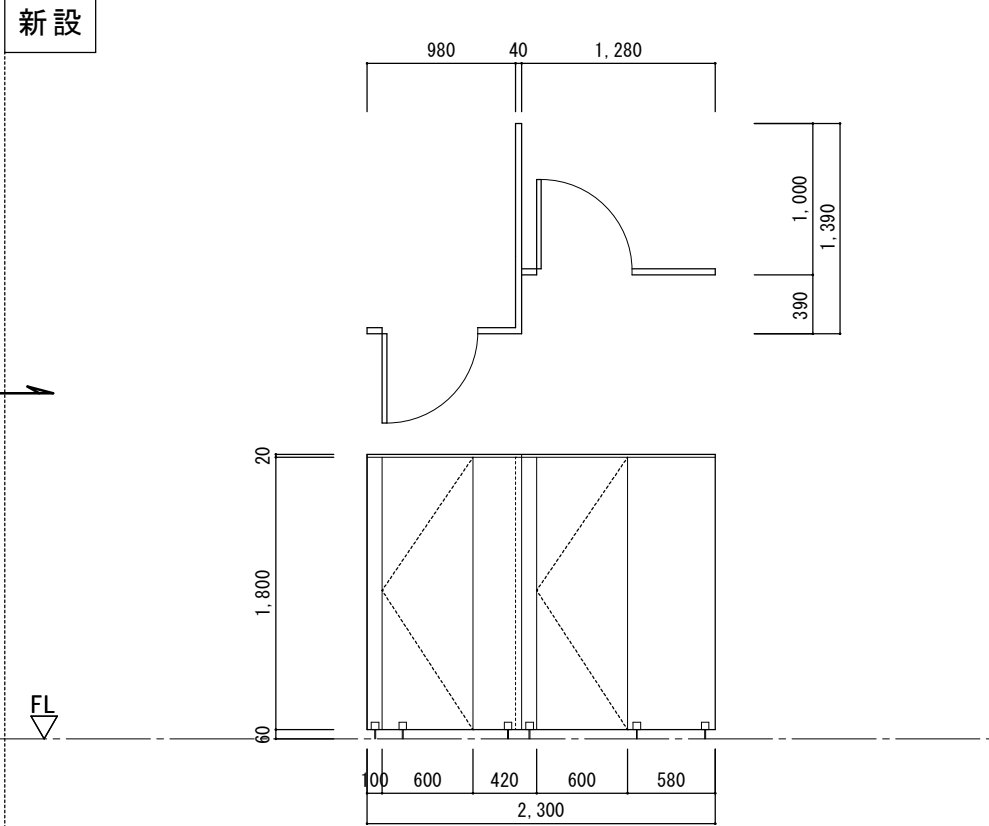

トイレブース

ペーパーホルダー

高圧メラミン化粧板


フック・トリートメント、ハンガー付ストッパー、スライドロック（表示付）、脚金物、頭つなぎ:70形材、付属金物一式

3
TB

トイレブース

【男子便所】1箇所

撤去

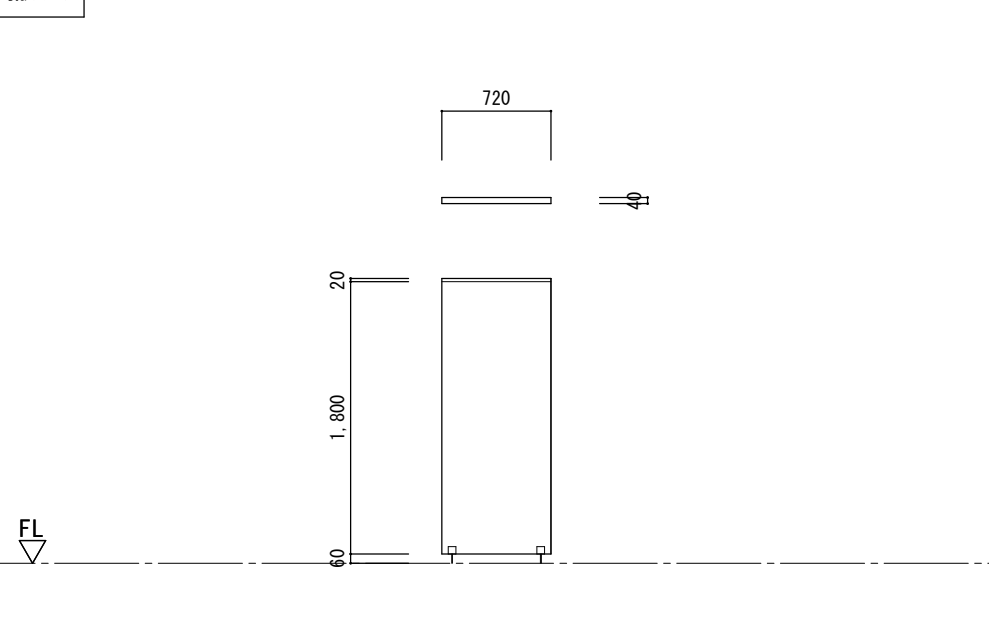

トイレブース

フラッシュパネーション

40

ポリエステル化粧板


脚金物、頭つなぎ:70形材、付属金物一式

3
TB

トイレブース

【男子便所】1箇所

新設

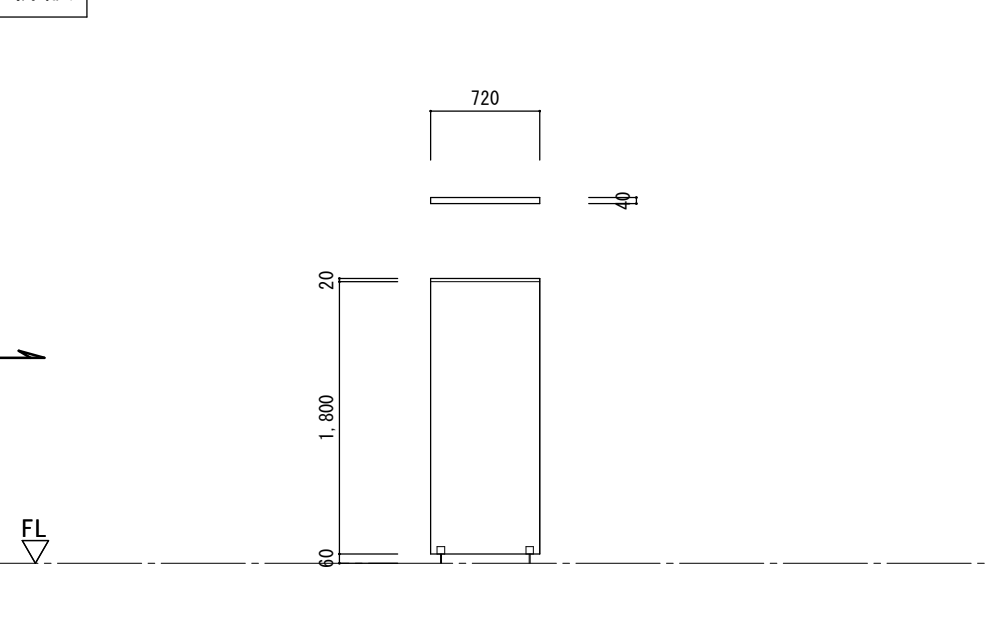


トイレブース

ペーパーホルダー


高圧メラミン化粧板

脚金物、頭つなぎ:70形材、付属金物一式

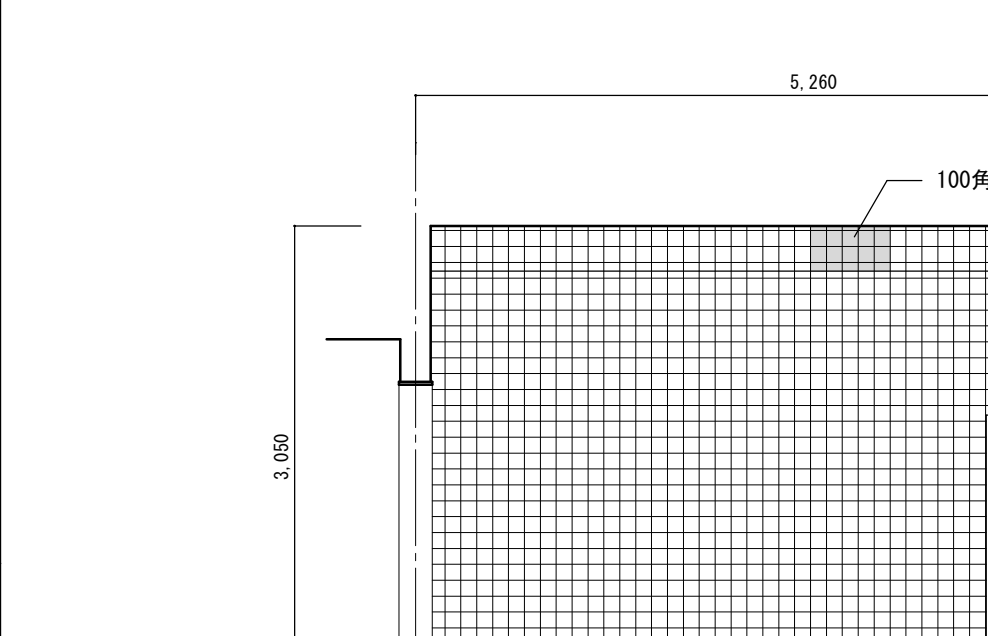



展開図 S:1/50


男子便所 A面

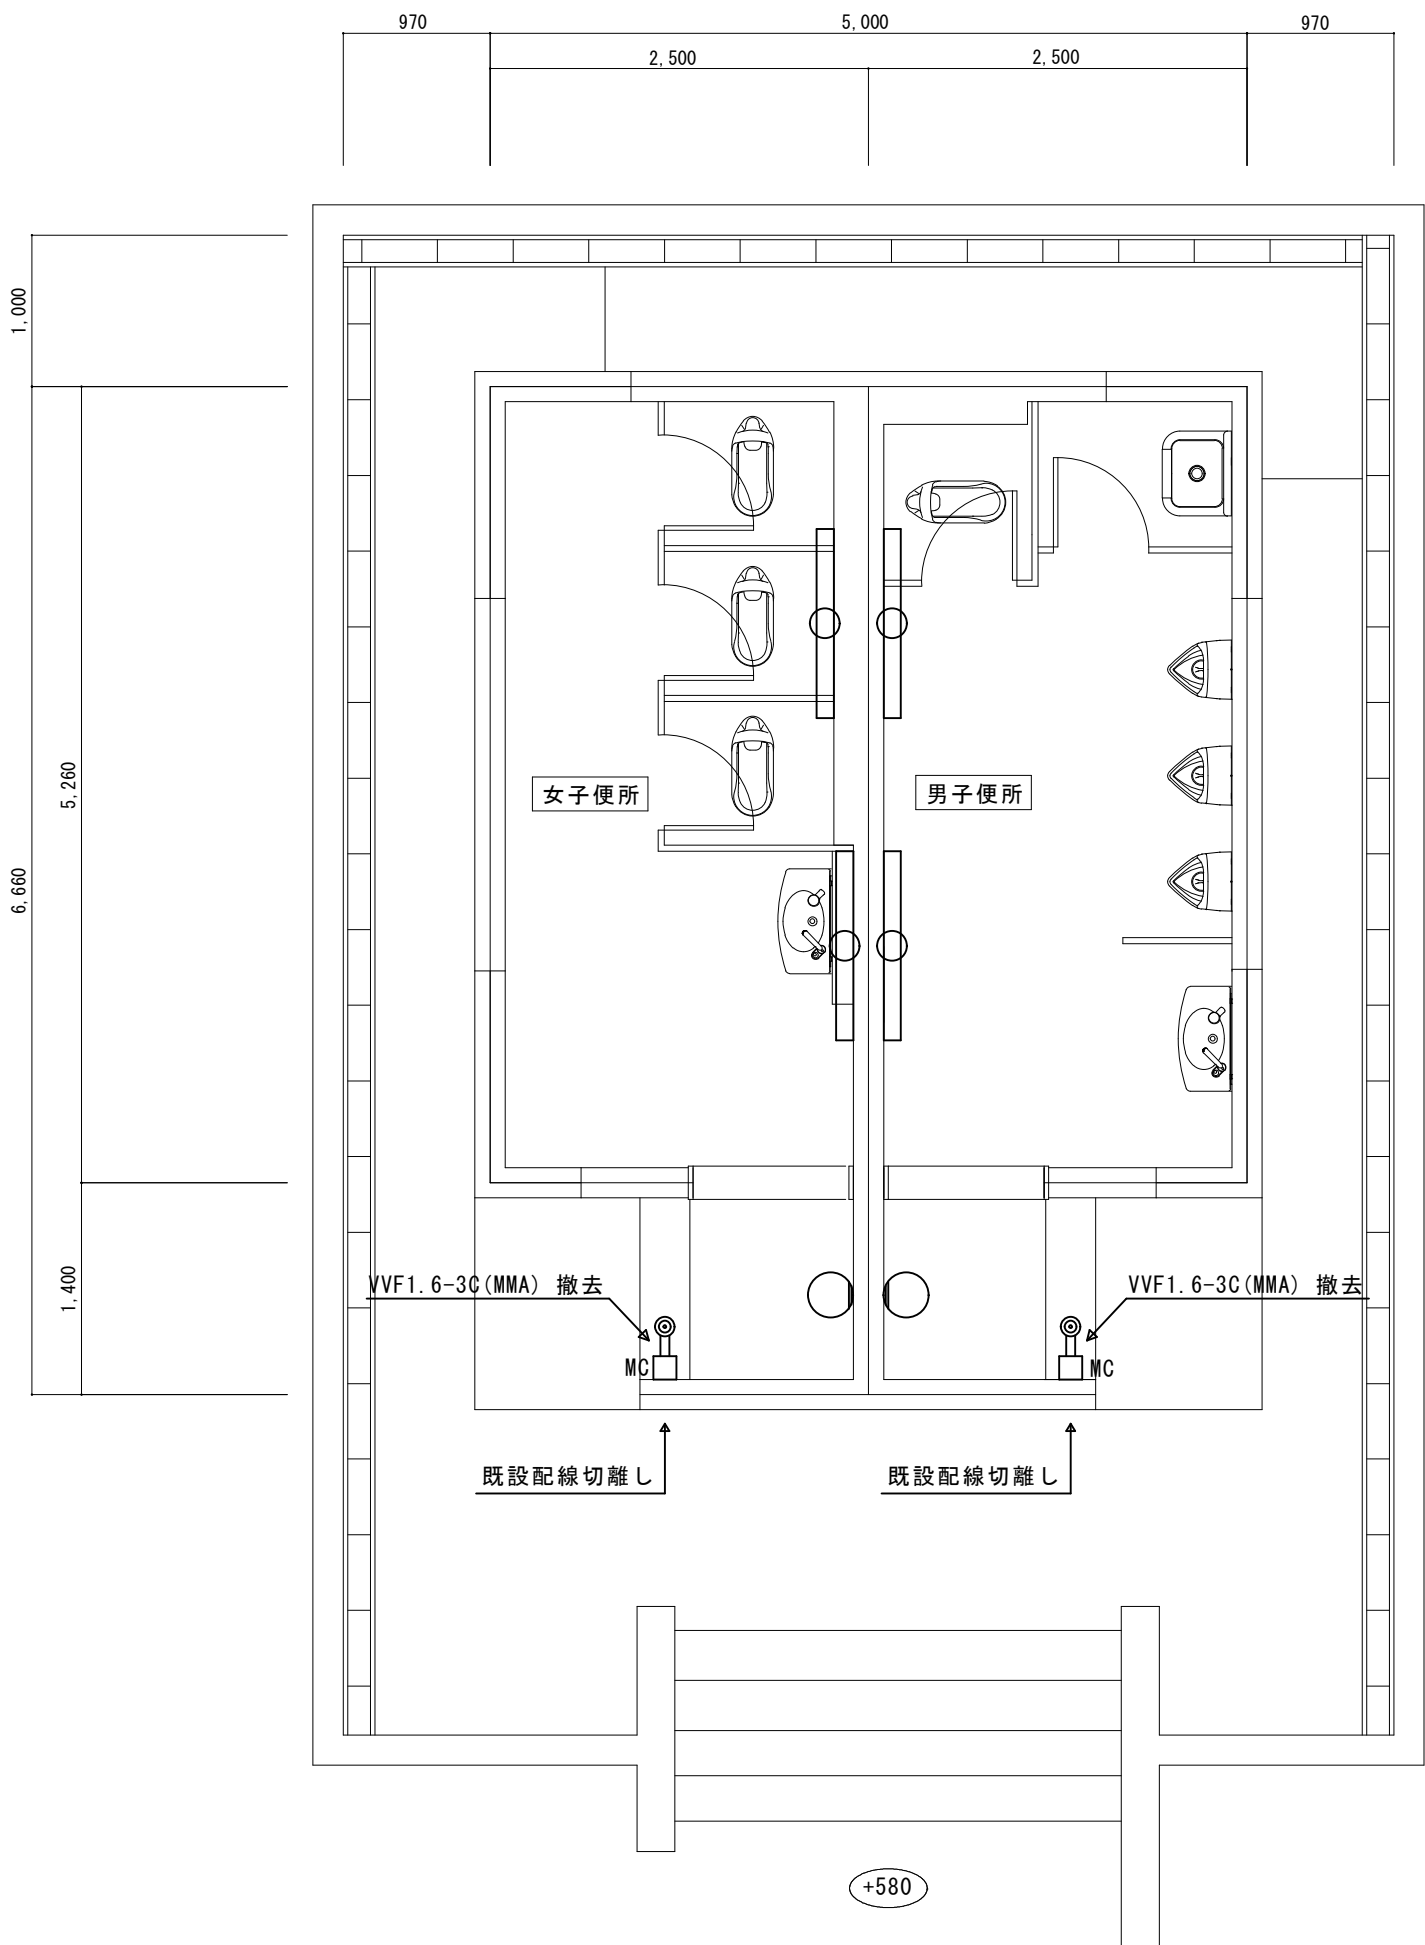


改修前 平面詳細図 S=1/50

 - 撤去
- ・照明器具（蛍光灯）
FL40W×1 4台
ブラケット 2台
 - ・露出スイッチ 2個
- ※水銀使用製品は産業廃棄物として
関係法令により適切に処理すること

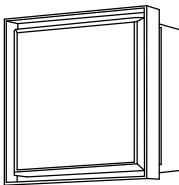照明器具姿図	
(A)	(B)
LEDウォールライト	LEDポーチライト 防雨型 40形1灯器具相当
LBF3MP/RP-4-26	参考品番 LGW85021YF
	

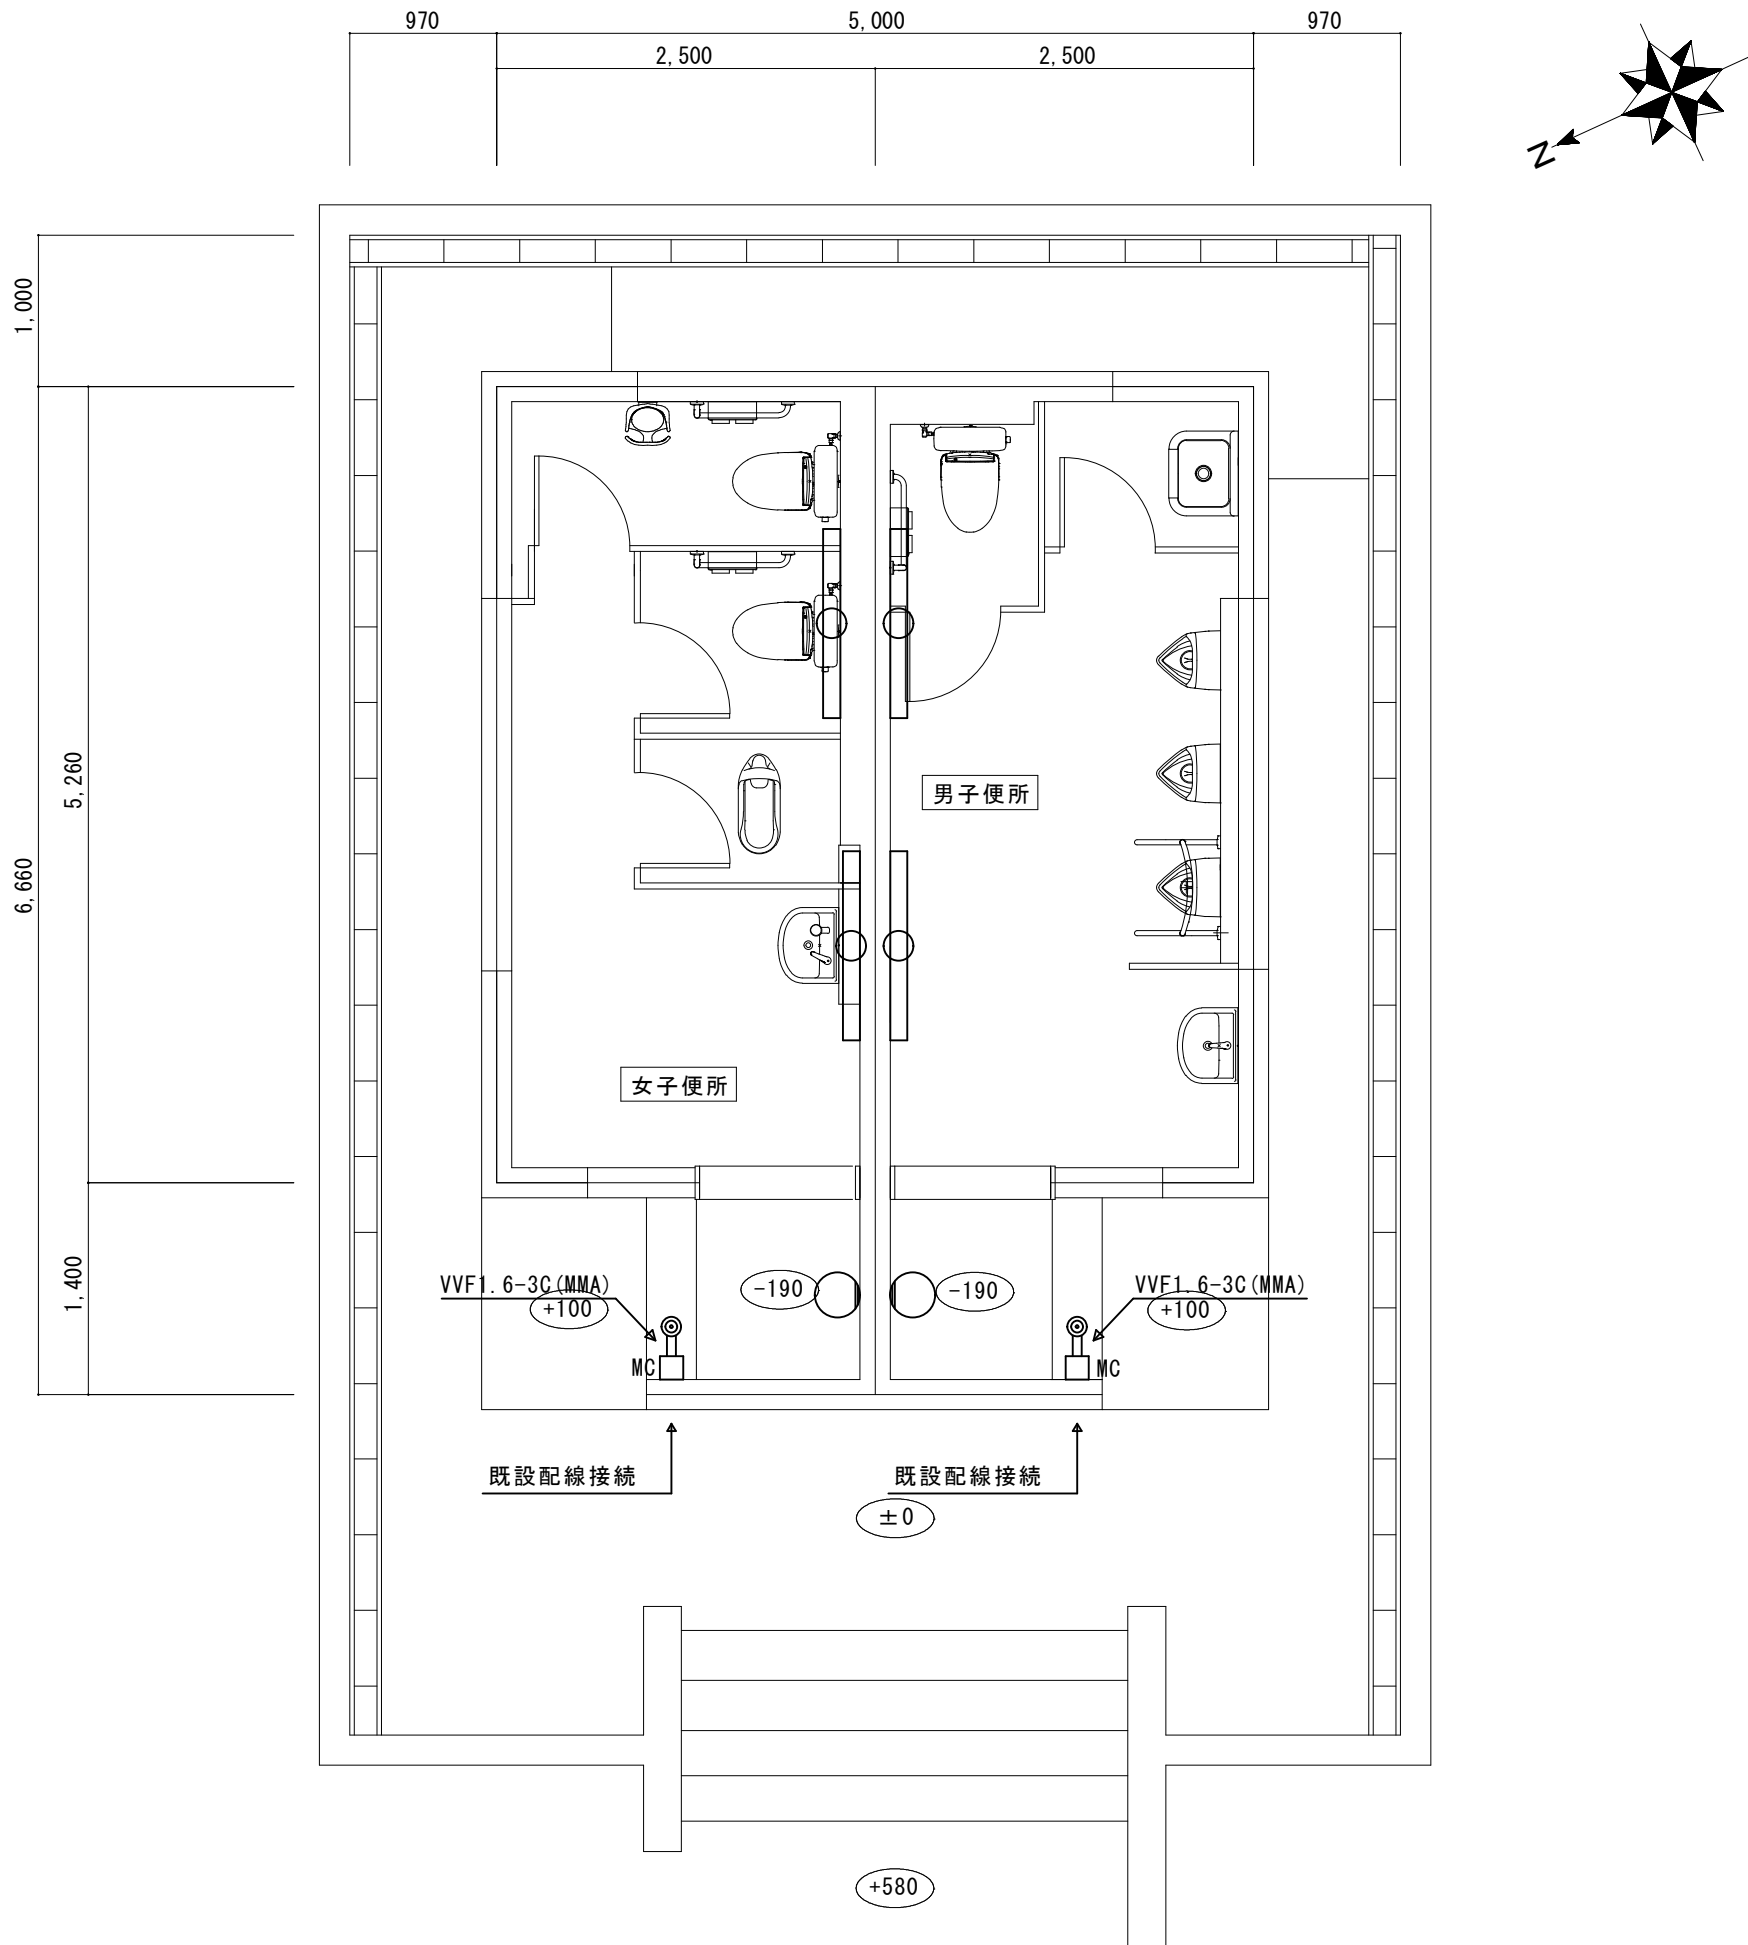

改修後 平面詳細図 S=1/50

 凡 例		
記 号	名 称	備 考
	LED照明器具 (A)	照明器具姿図参照
○	LED照明器具 (B)	照明器具姿図参照
◎	露出スイッチ（樹脂プレート共）	1P15A×1

お城西公園便所改修工事		縮尺 1/50
図面名称	電気設備図	原図：A 2
津 市 建 設 部 営 繕 課		No. 6/6