

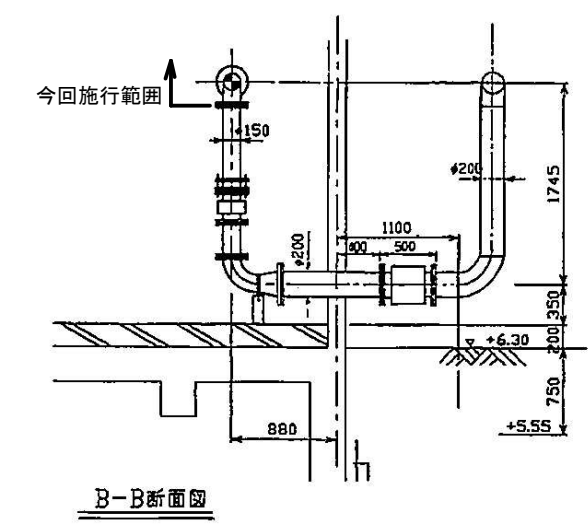
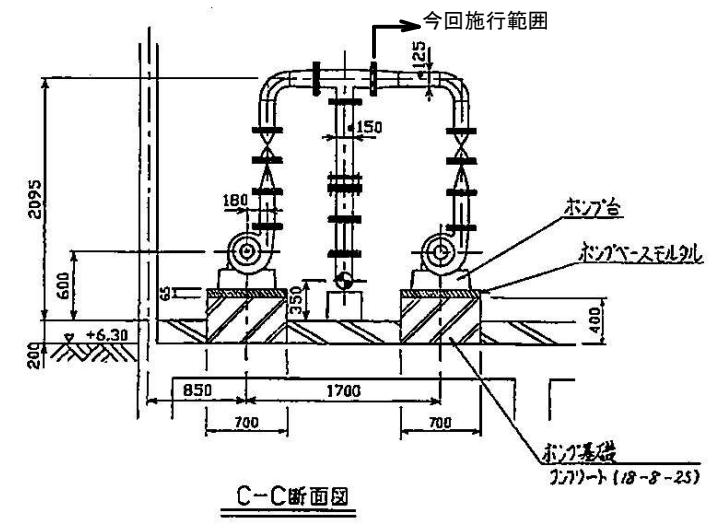
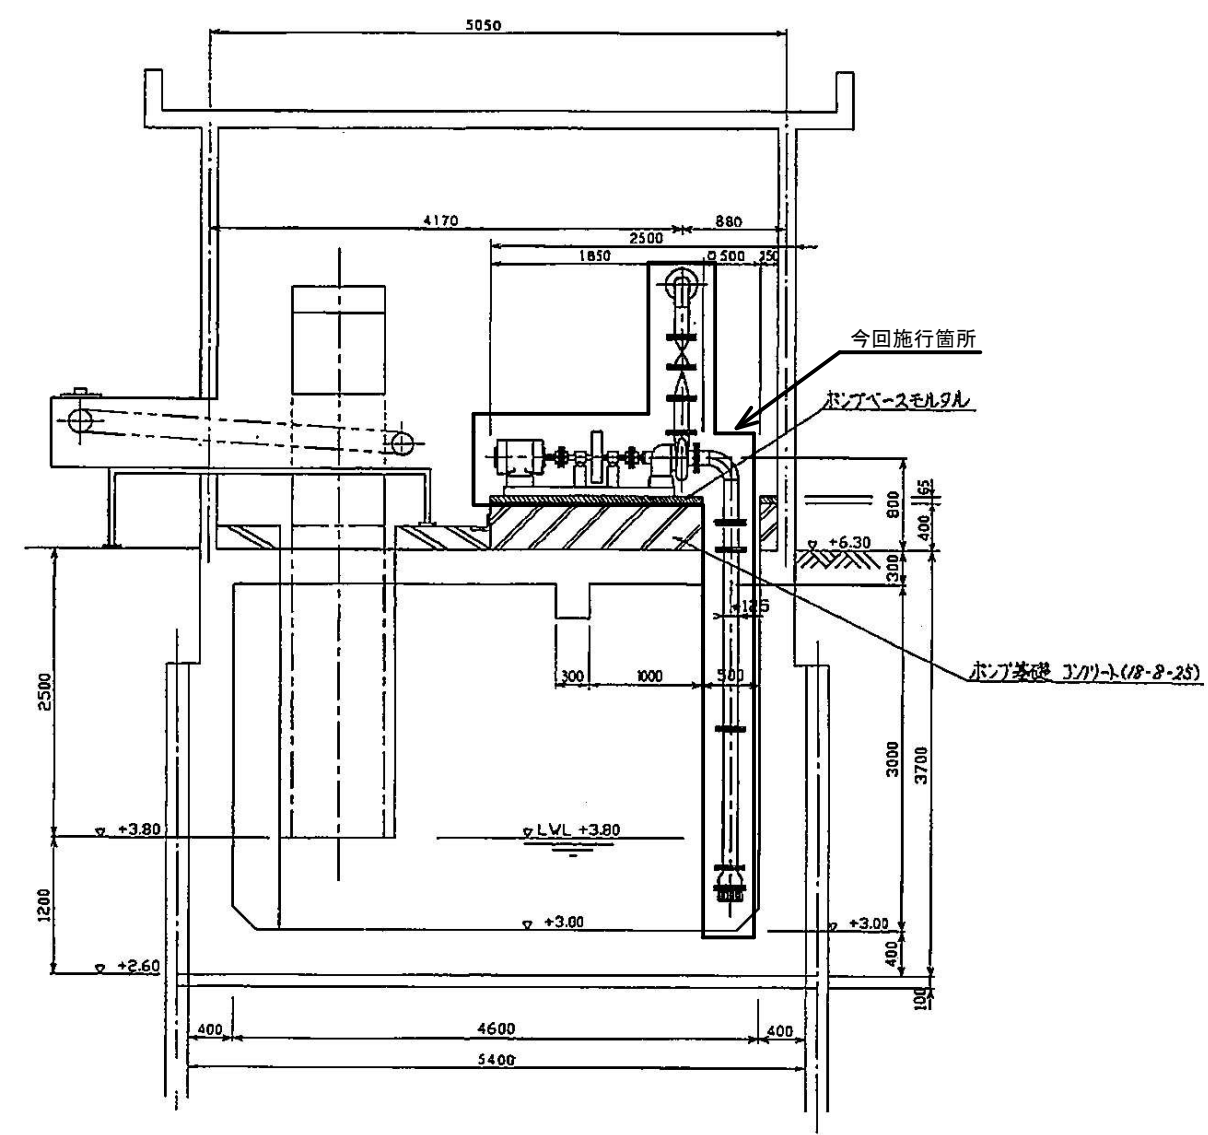
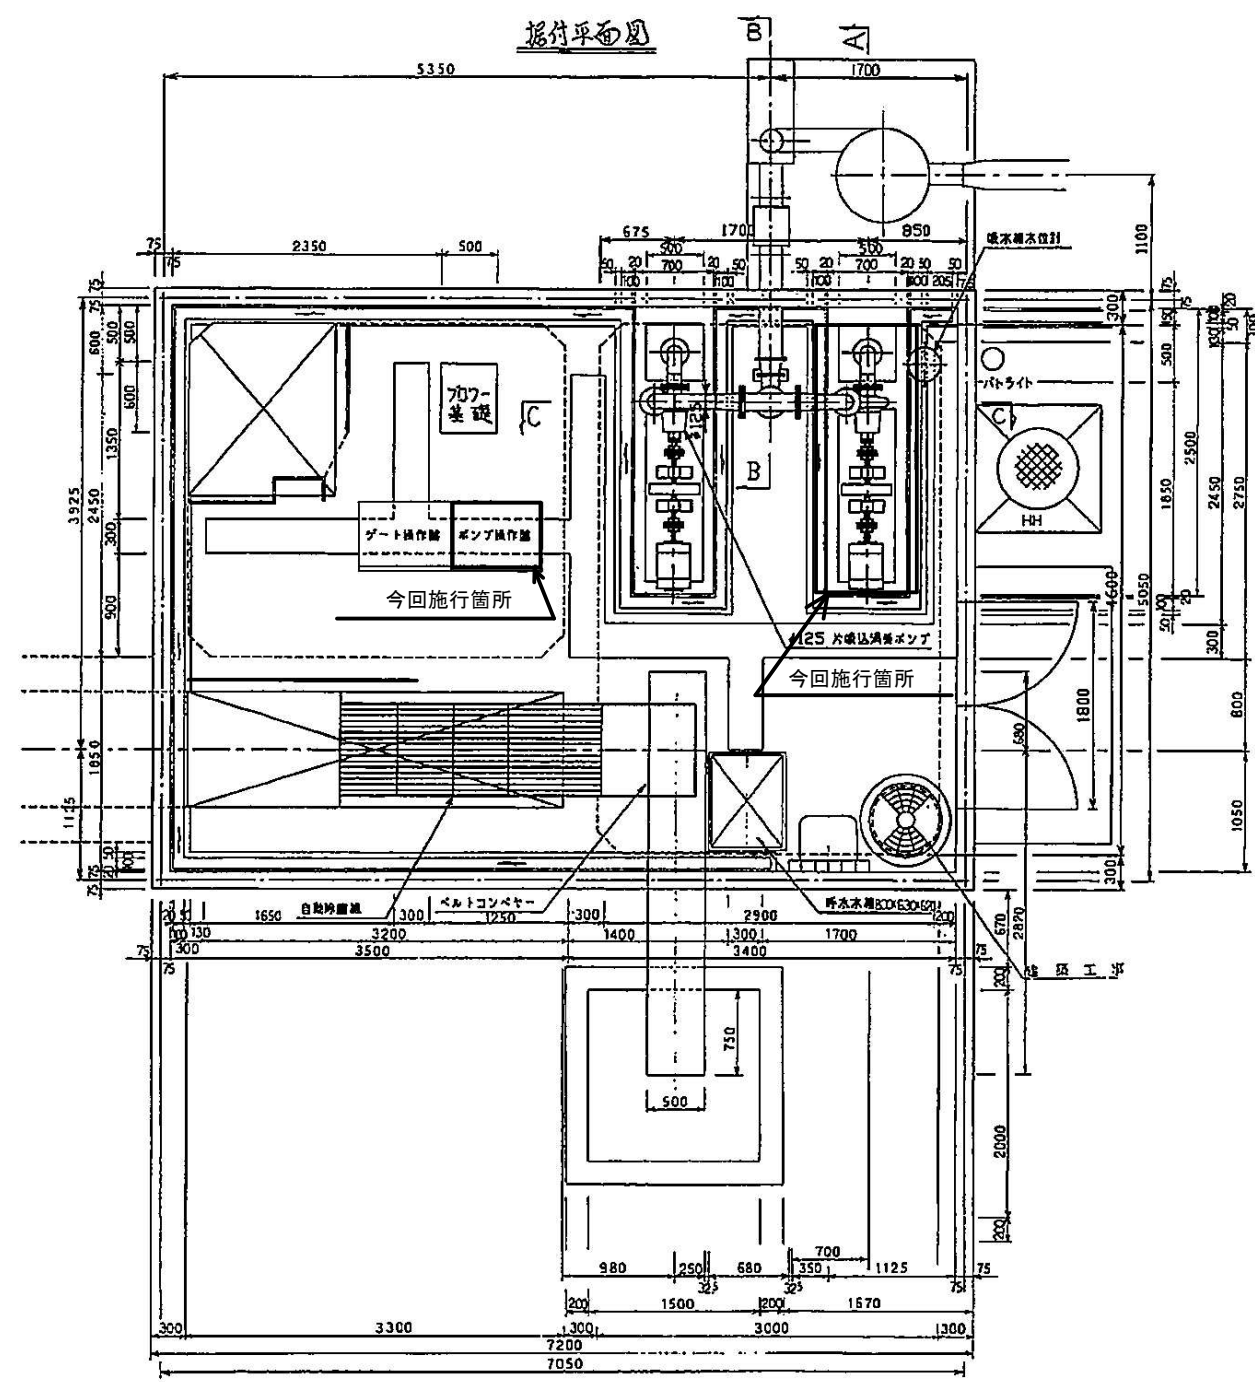


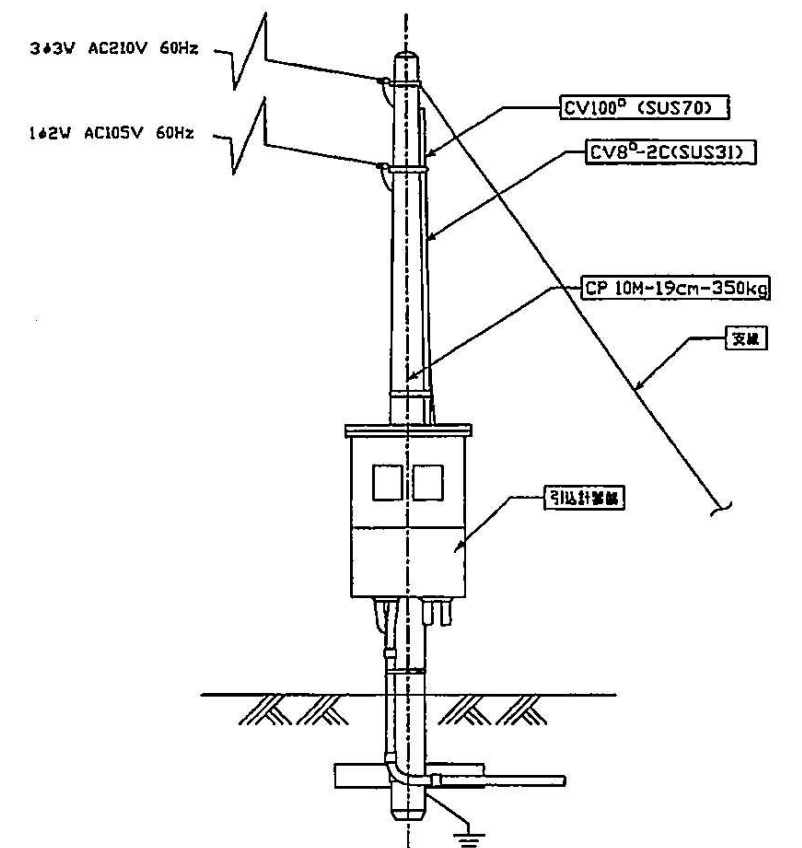

※本図は、参考図であり施工現場と本図に相違ある場合にあっては相違箇所を再調査後、市監督員と協議のうえ、詳細を決定すること。

原図：A3


工 事 名	令和5年度環施第1号 旧津市白銀環境清掃センター 野田揚水ポンプ場ポンプ更新工事		
施 工 場 所	津市 野田 地内		
図面の種類	施設平面図・断面図		
縮 尺	Free	図面番号	1/3
事 業 所 名	津市環境部環境施設課		

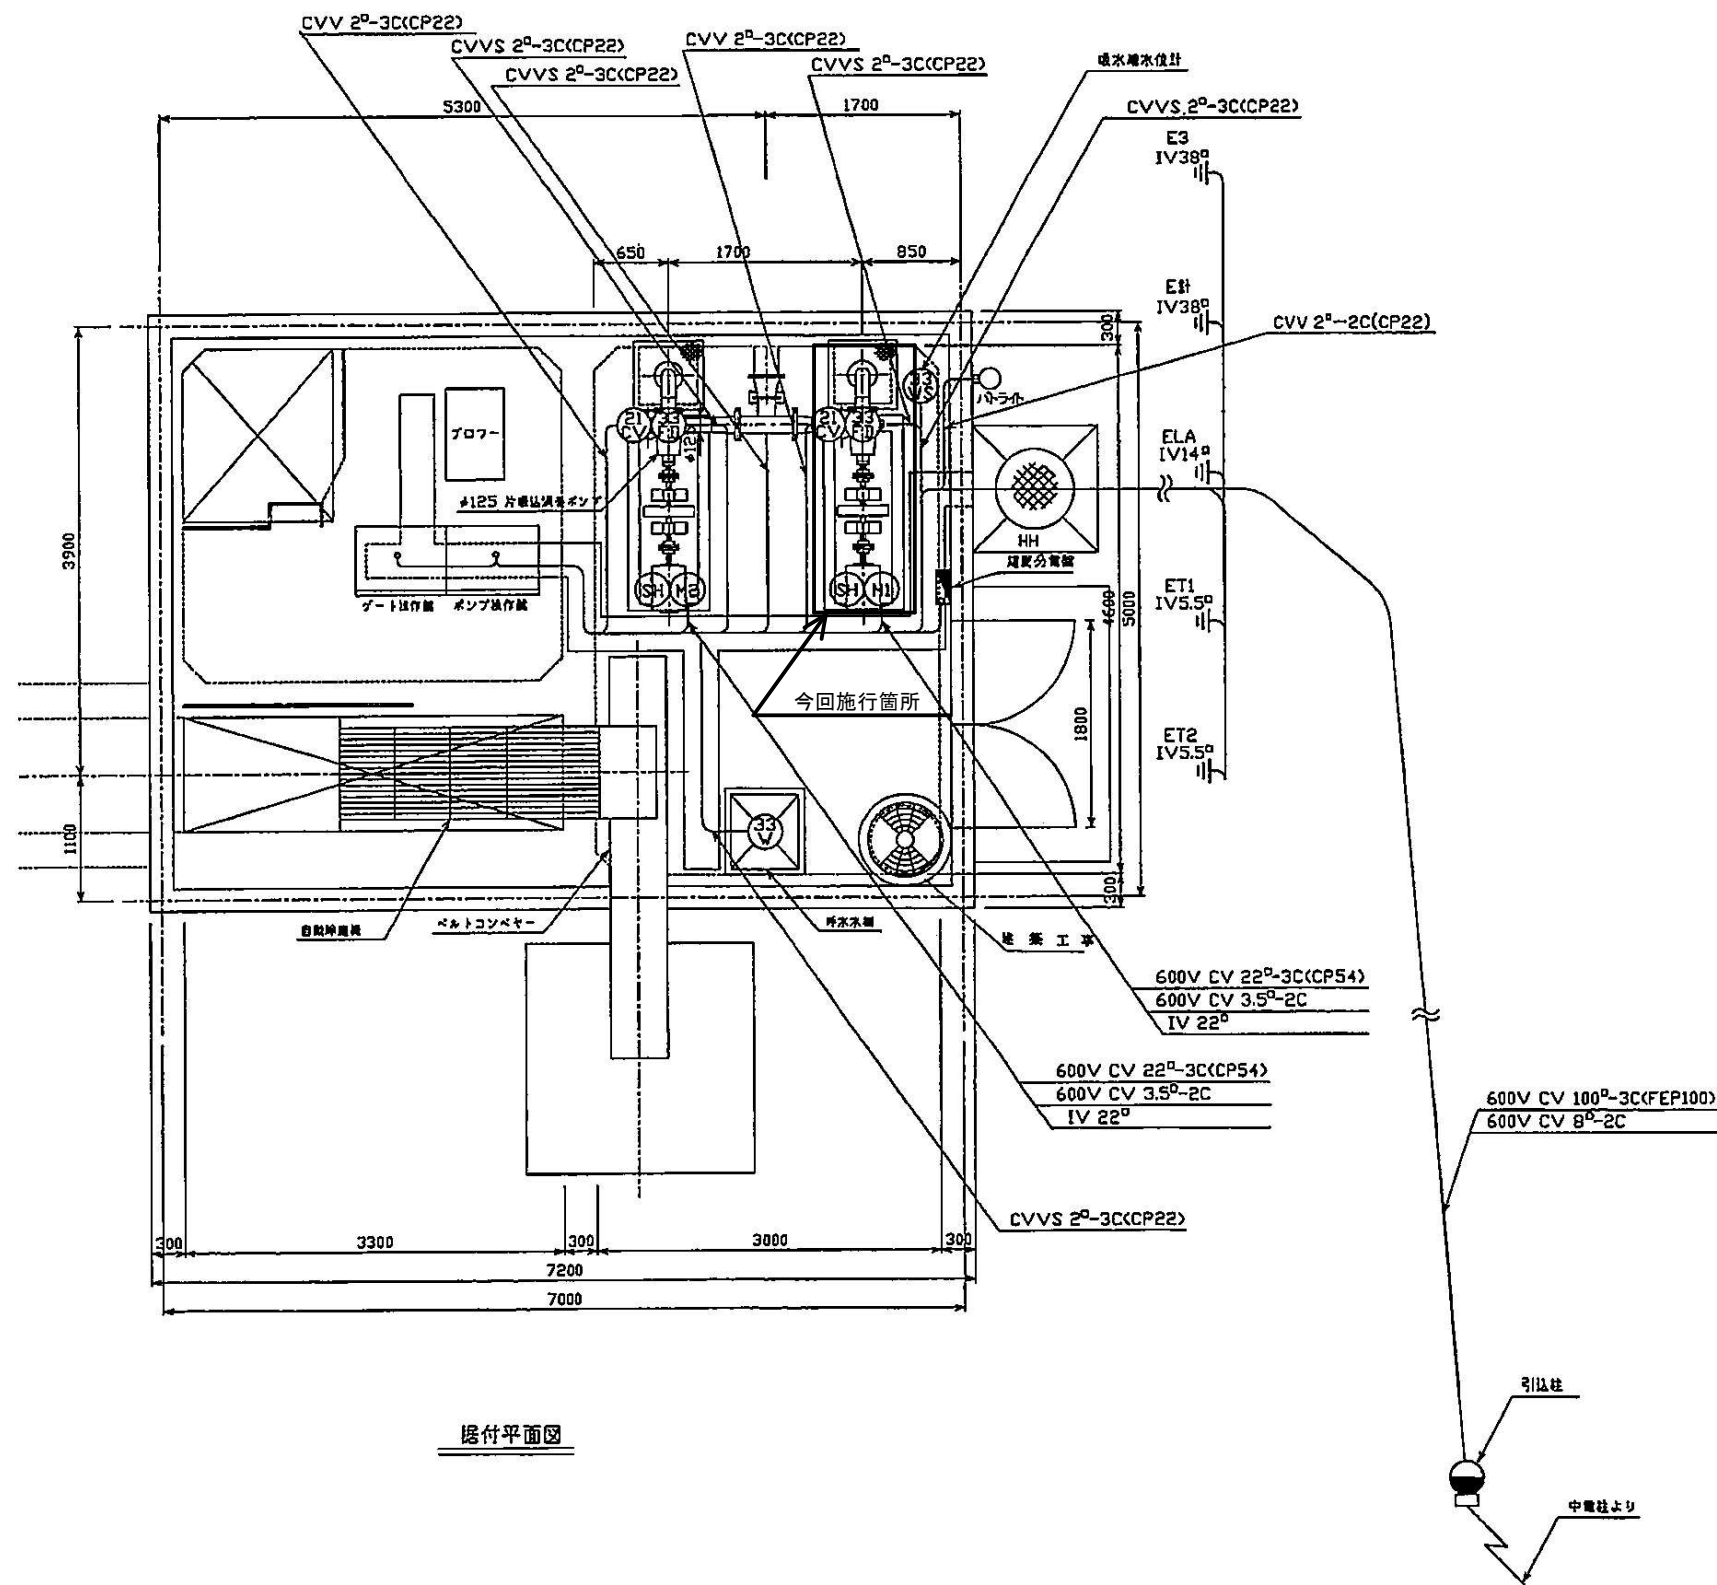

原図 : A3


工事名	令和5年度環施第1号 旧津市白銀環境清掃センター 野田揚水ポンプ場ポンプ更新工事		
施工場所	津市 野田 地内		
図面の種類	電気配線図		
縮尺	Free	図面番号	2/3
事業所名	津市環境部環境施設課		

※本図は、参考図であり施工現場と本図に相違ある場合にあっては相違箇所を再調査後、市監督員と協議のうえ、詳細を決定すること。

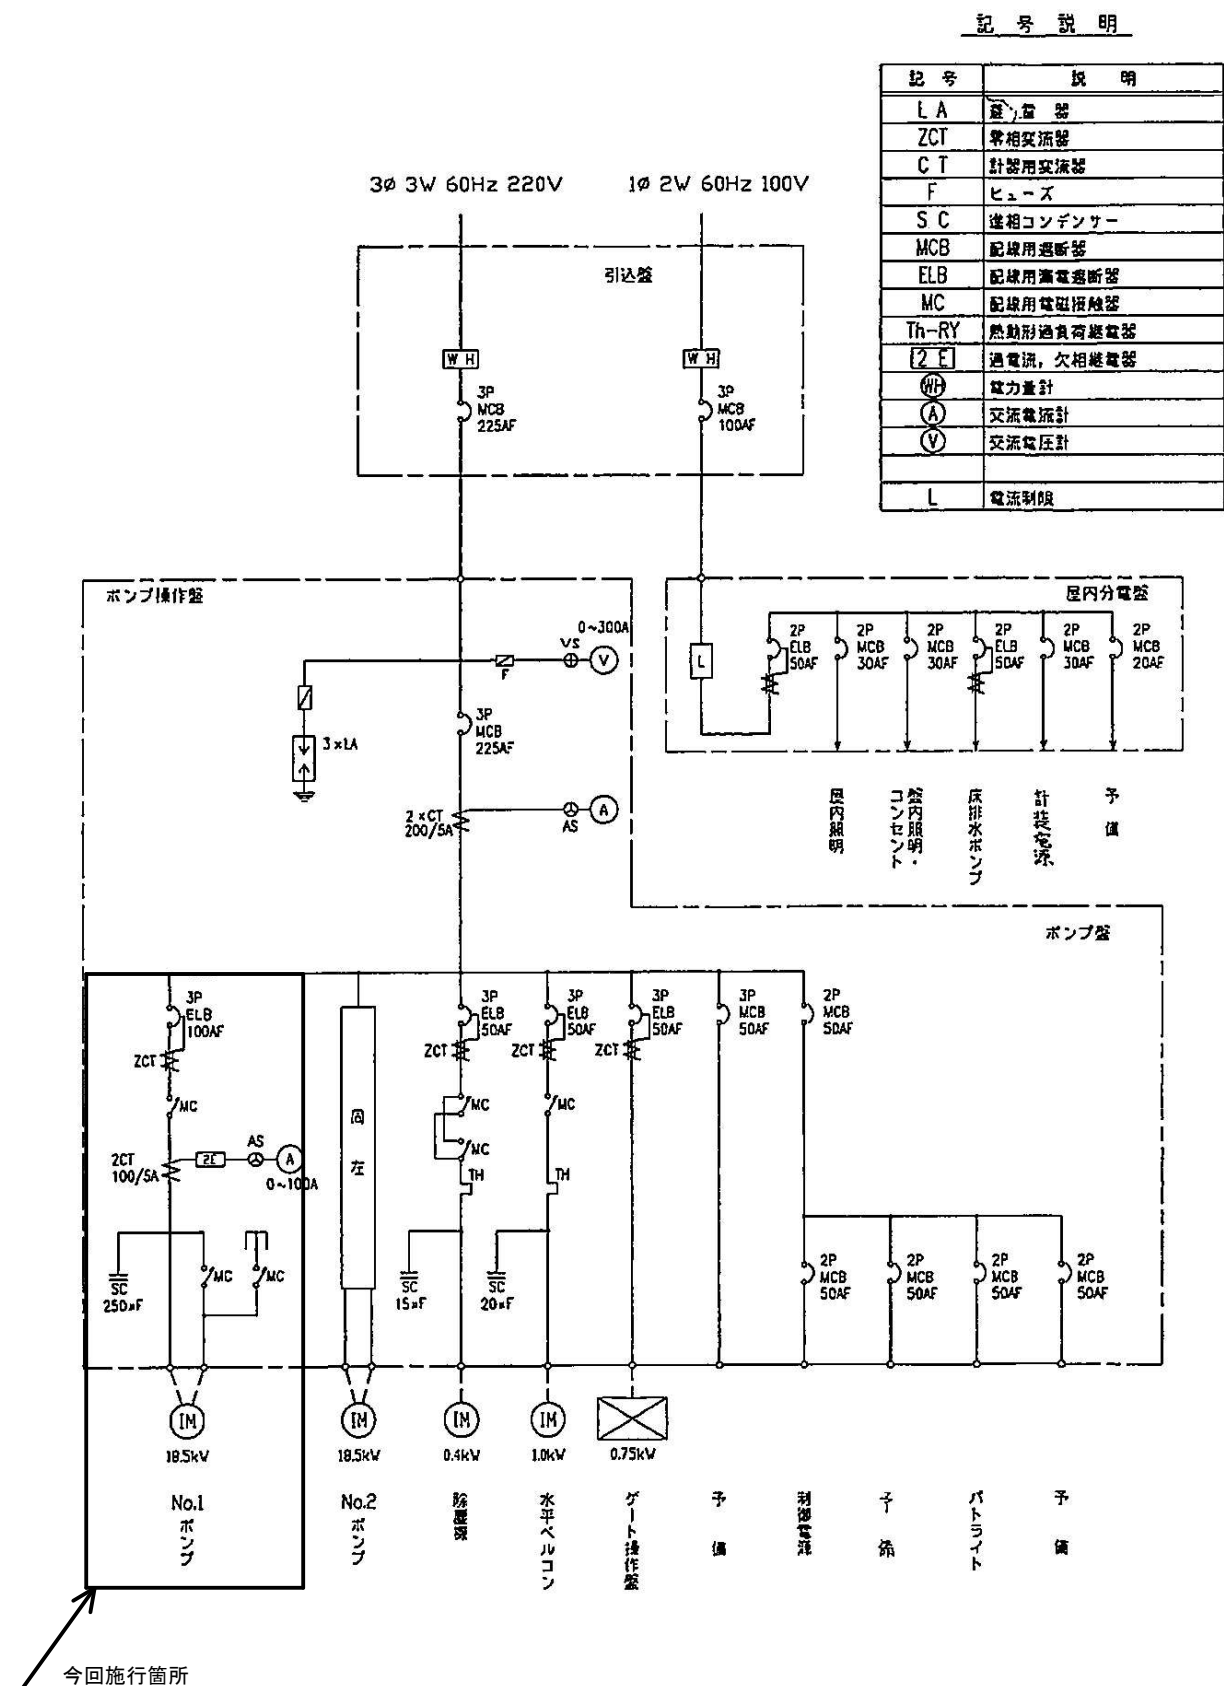

記号説明

記号	説明
LA	変圧器
ZCT	零相変流器
CT	計器用変流器
F	ヒューズ
SC	進相コンデンサー
MCB	配線用遮断器
ELB	配線用漏電遮断器
MC	配線用電磁接触器
Th-RY	熱動形過負荷遮断器
2E	過電流、欠相継電器
W	電力計
A	交流電流計
V	交流電圧計
L	電流制限

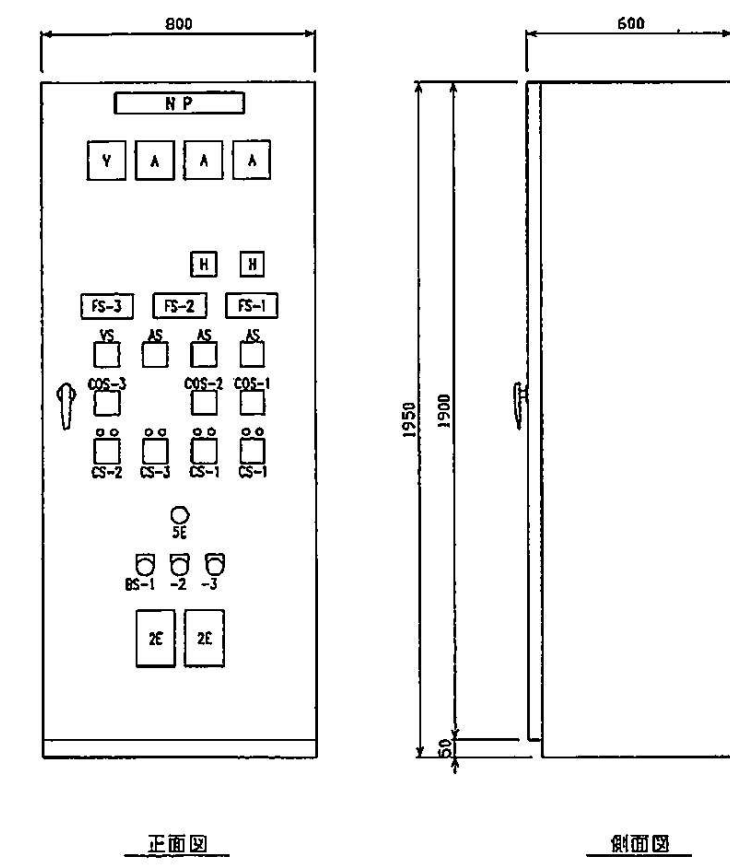

記号説明

記号	名称
NP	ポンプ操作盤
COS-1	制御(自動-手動)
COS-2	優先(No.1-自動交互-No.2)
COS-3	制御(運転-単独)
CS-1	主ポンプ(運転-停止)
CS-2	除塵機(正転-停止-逆転)
CS-3	水平ベルコン(運転-停止)
5E	引いて非常停止
BS-1	故障復帰
BS-2	警報停止
BS-3	ランブテスト

FS-1

No.1	自動	単独	主ポンプ	主ポンプ	主ポンプ	主ポンプ
優先	完了	運転	運転	運転	運転	運転
No.2	手動	単独	主ポンプ	除塵機	非常	無送水
優先	完了	運転	停止	故障	停止	無送水

FS-2

単独	主ポンプ	主ポンプ	主ポンプ	主ポンプ
完了	運転	運転	運転	運転
単独	主ポンプ	除塵機	非常	無送水
完了	停止	故障	停止	無送水

FS-3

送水機	干渉	除塵機	予備
送水機	干渉	故障	予備
送水機	干渉	故障	予備
送水機	干渉	故障	予備

※本図は、参考図であり施工現場と本図に相違ある場合にあっては相違箇所を再調査後、市監督員と協議のうえ、詳細を決定すること。

原 図： A3

工 事 名	令和5年度環施第1号 旧津市白銀環境清掃センター 野田揚水ポンプ場ポンプ更新工事		
施 工 場 所	津 市 野 田 地 内		
図面の種類	単線結線図		
縮 尺	Free	図面番号	3/3
事 業 所 名	津市環境部環境施設課		