



版	年月日	設変番号	変更事項	承認	発注者	名称	設計	服部	年月日
					津市	三重中央消防指令センター総合整備工事	検図	牛田	年月日
					課長	主幹	課長補佐	係長	年月日
					図名	縮尺	no. scale	承認	年月日
					津市久居消防署南分署 配線系統図			図番	T014



ビーム計画設計株式会社
Beam Planning Corporation

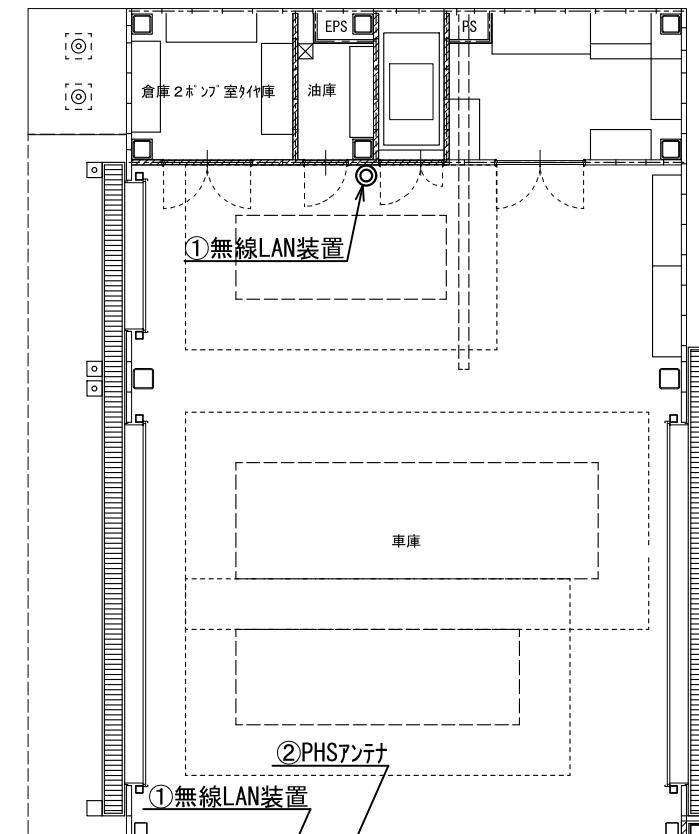

番号	機器名称	数量	備考
①	無線LAN装置	2台	
②	PHSアンテナ	3台	屋内型2、屋外型1

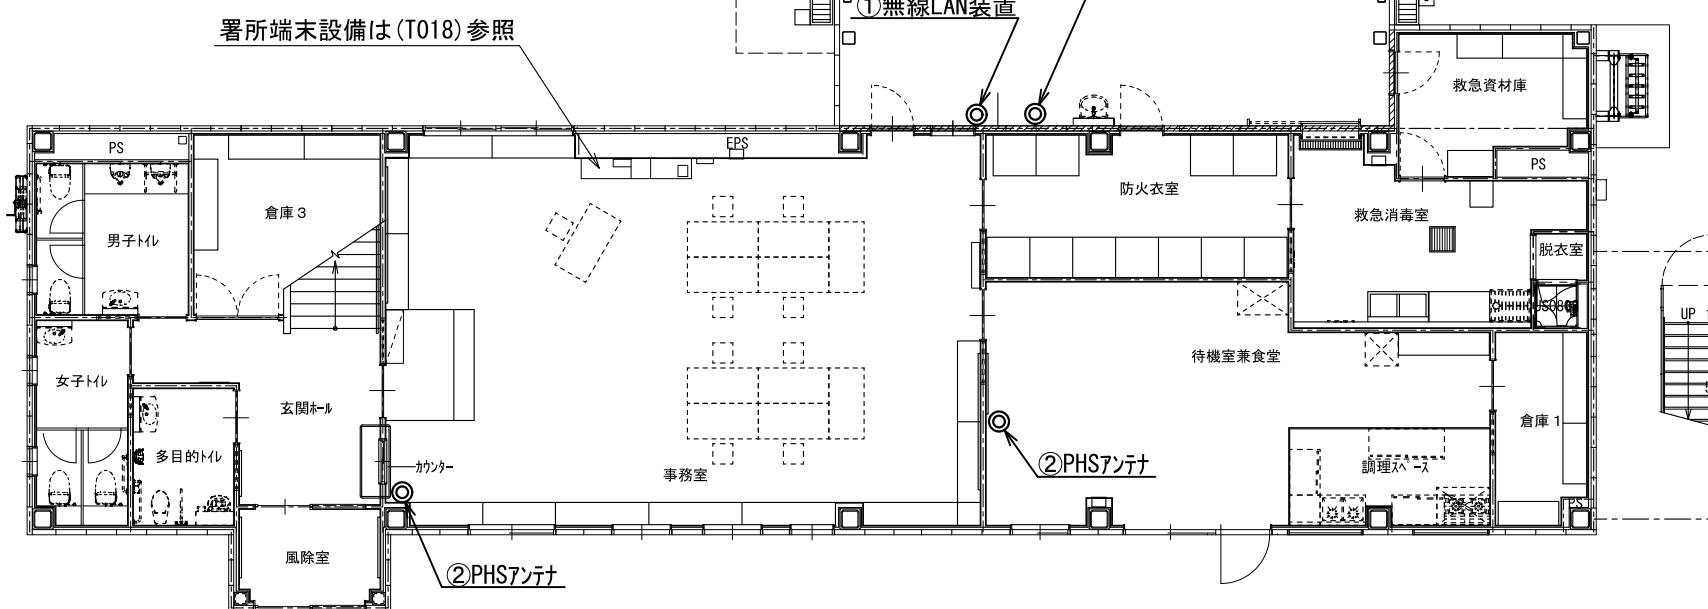


原図はA3

凡 例			
	新設		撤去
	更新		移設
	既設		

版	年月日	設変番号	変更事項	承認	発注者					名称	設計	服部	年月日	
					津市									
					課長	主幹	課長補佐	係長	係	三重中央消防指令センター総合整備工事				
										津市久居消防署南分署 1階平面図	1/150			
												検査	牛田	年月日
												承認	山下	年月日
												図番		T015




ビーム計画設計株式会社
Beam Planning Corporation

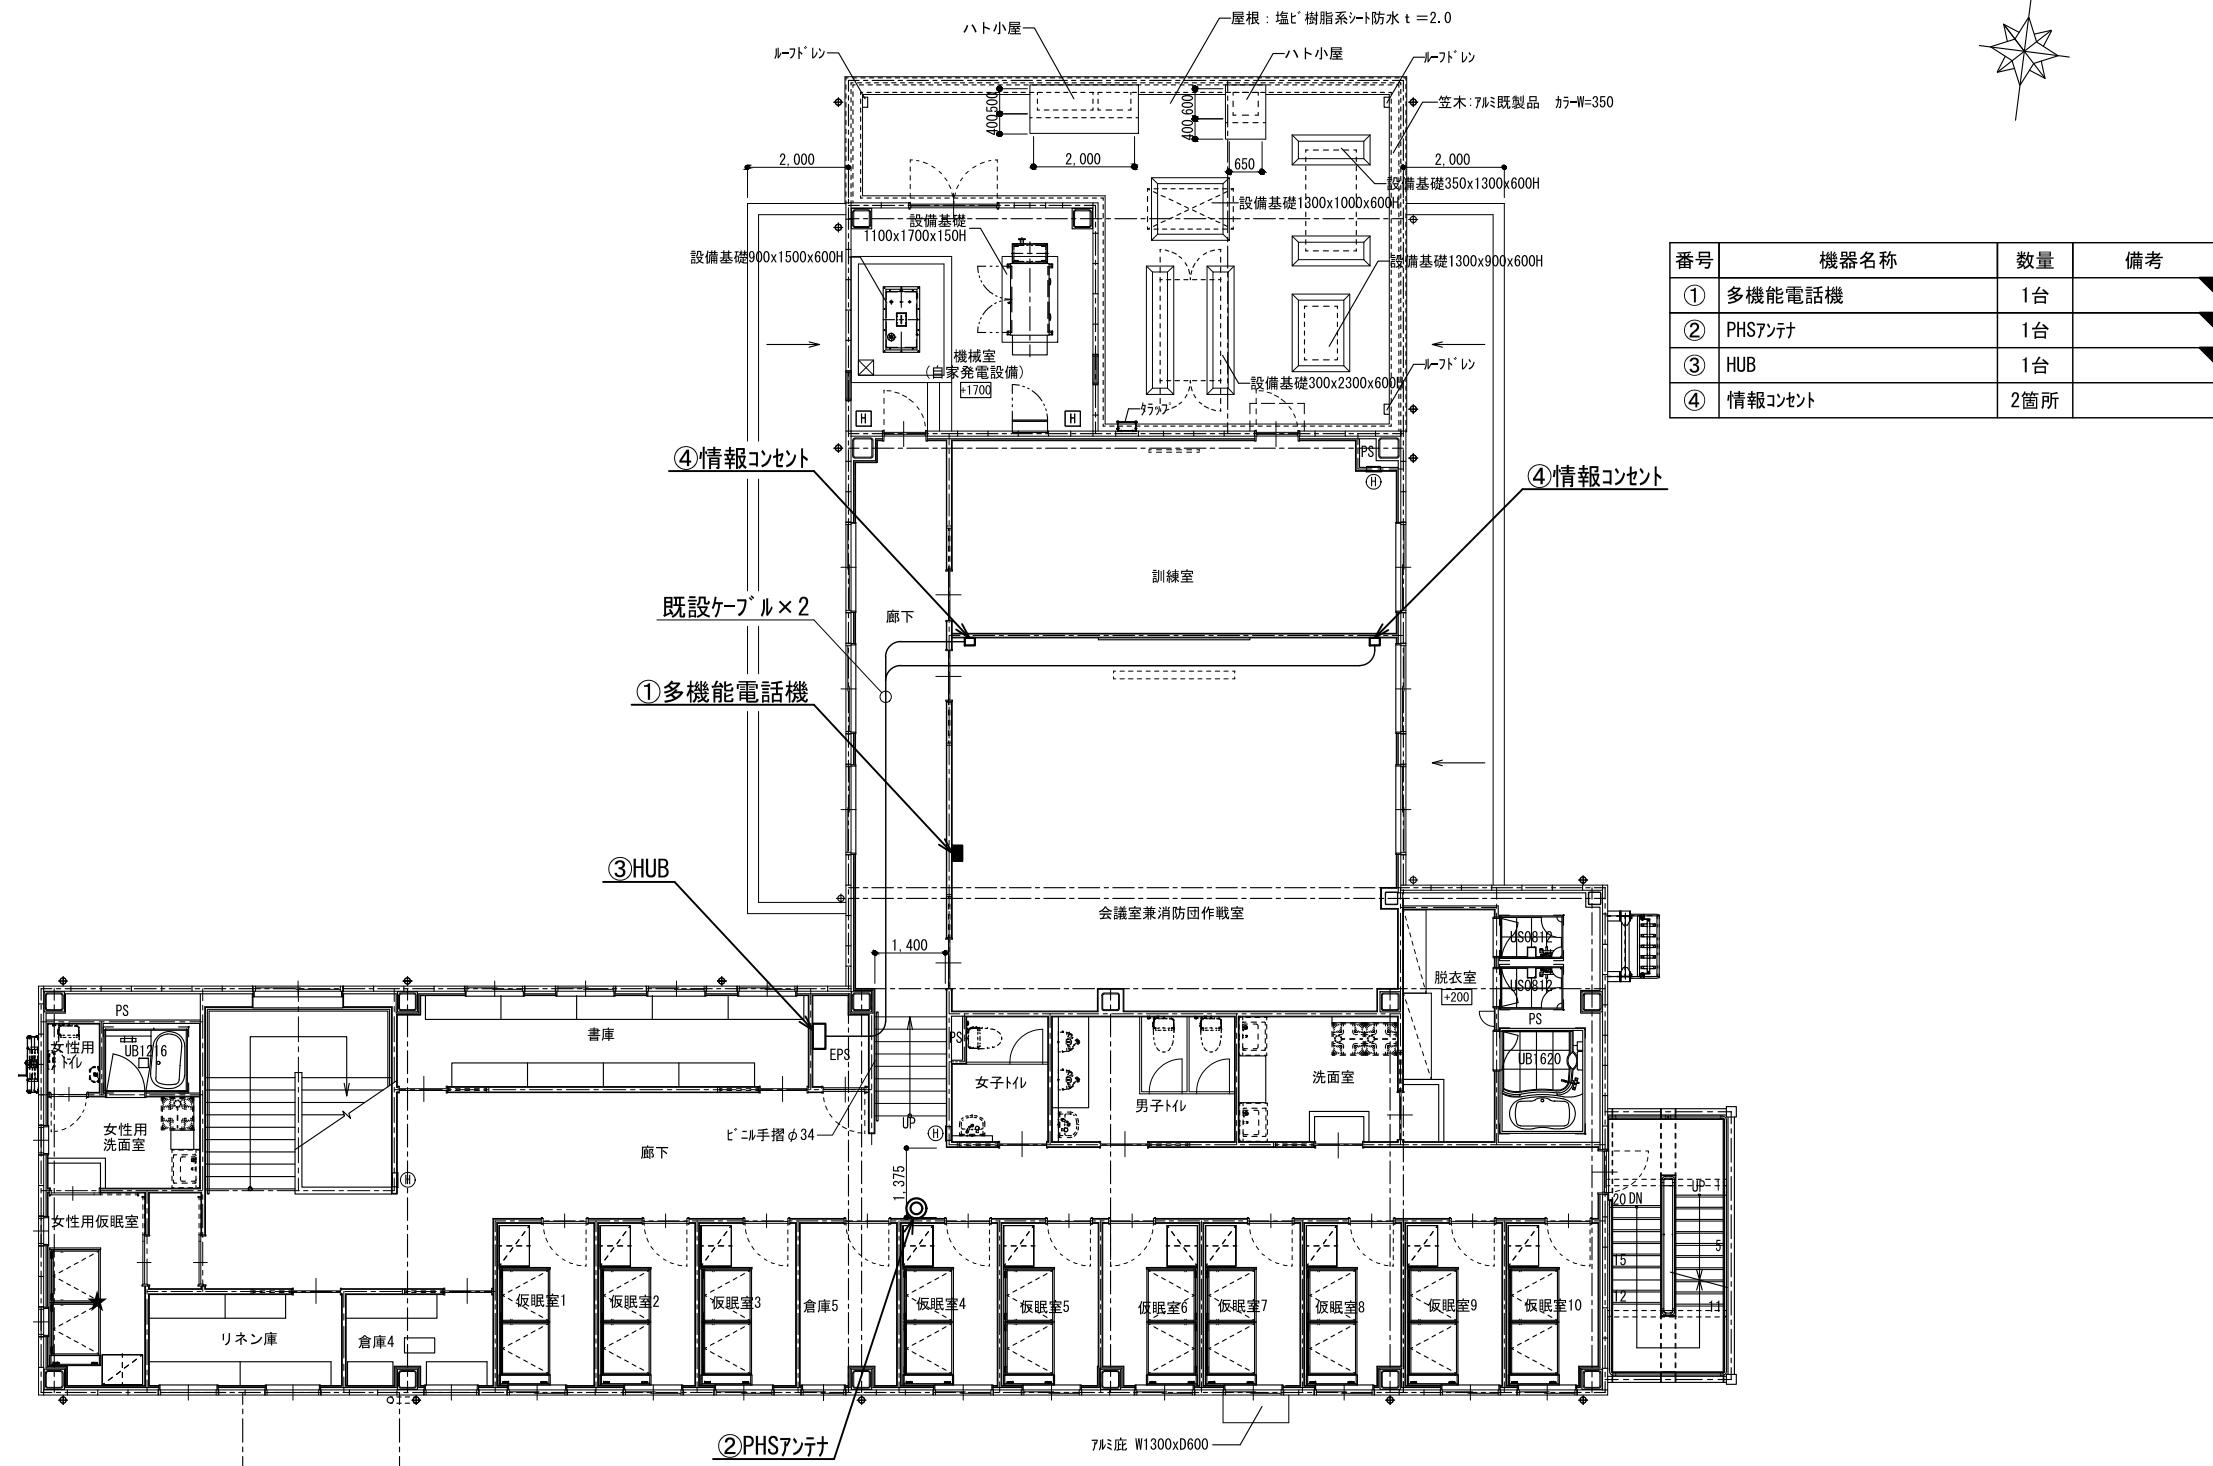

版	年月日	設変番号	変更事項	承認	発注者	名称	設計	服部	年月日			
					津市	三重中央消防指令センター総合整備工事	検図	牛田	年月日			
					課長	主幹	課長補佐	係長	係	承認	山下	年月日
										図番	T016	
							図名	津市久居消防署南分署	縮尺			
							2階平面図	2階平面図	1/150			



ビーム計画設計株式会社
Beam Planning Corporation

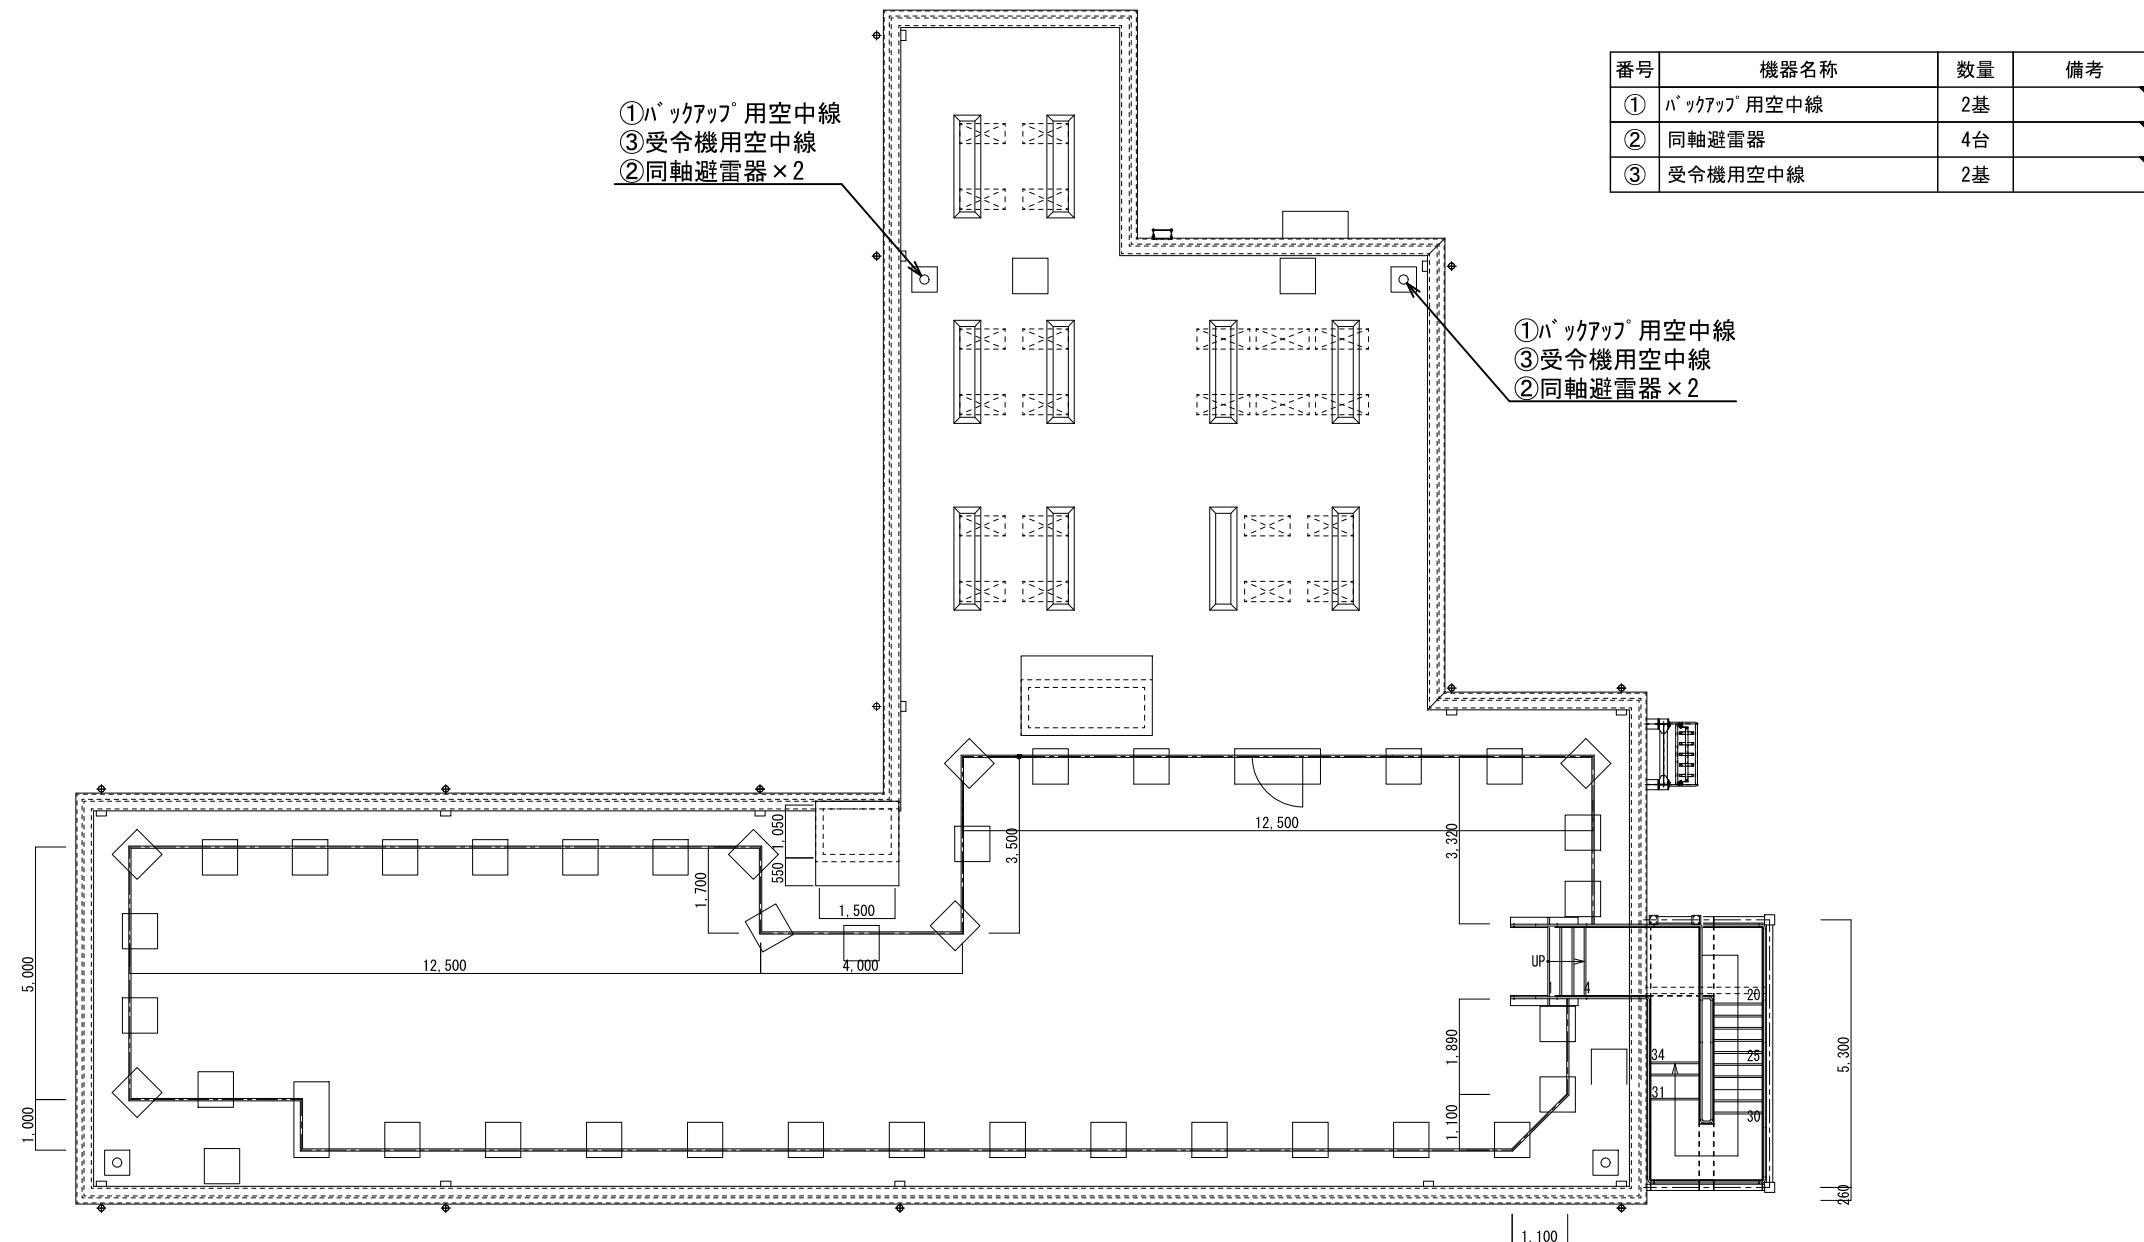

原図はA3


凡 例	
	新設
	撤去
	更新
	移設
	既設

版	年月日	設変番号	変更事項	承認	発注者	名称	設計	服部	年月日
					津市	三重中央消防指令センター総合整備工事			
					課長	主幹	課長補佐	係長	年月日




ビーム計画設計株式会社
Beam Planning Corporation

検図	牛田	年月日	
承認	山下	年月日	
図番			T017

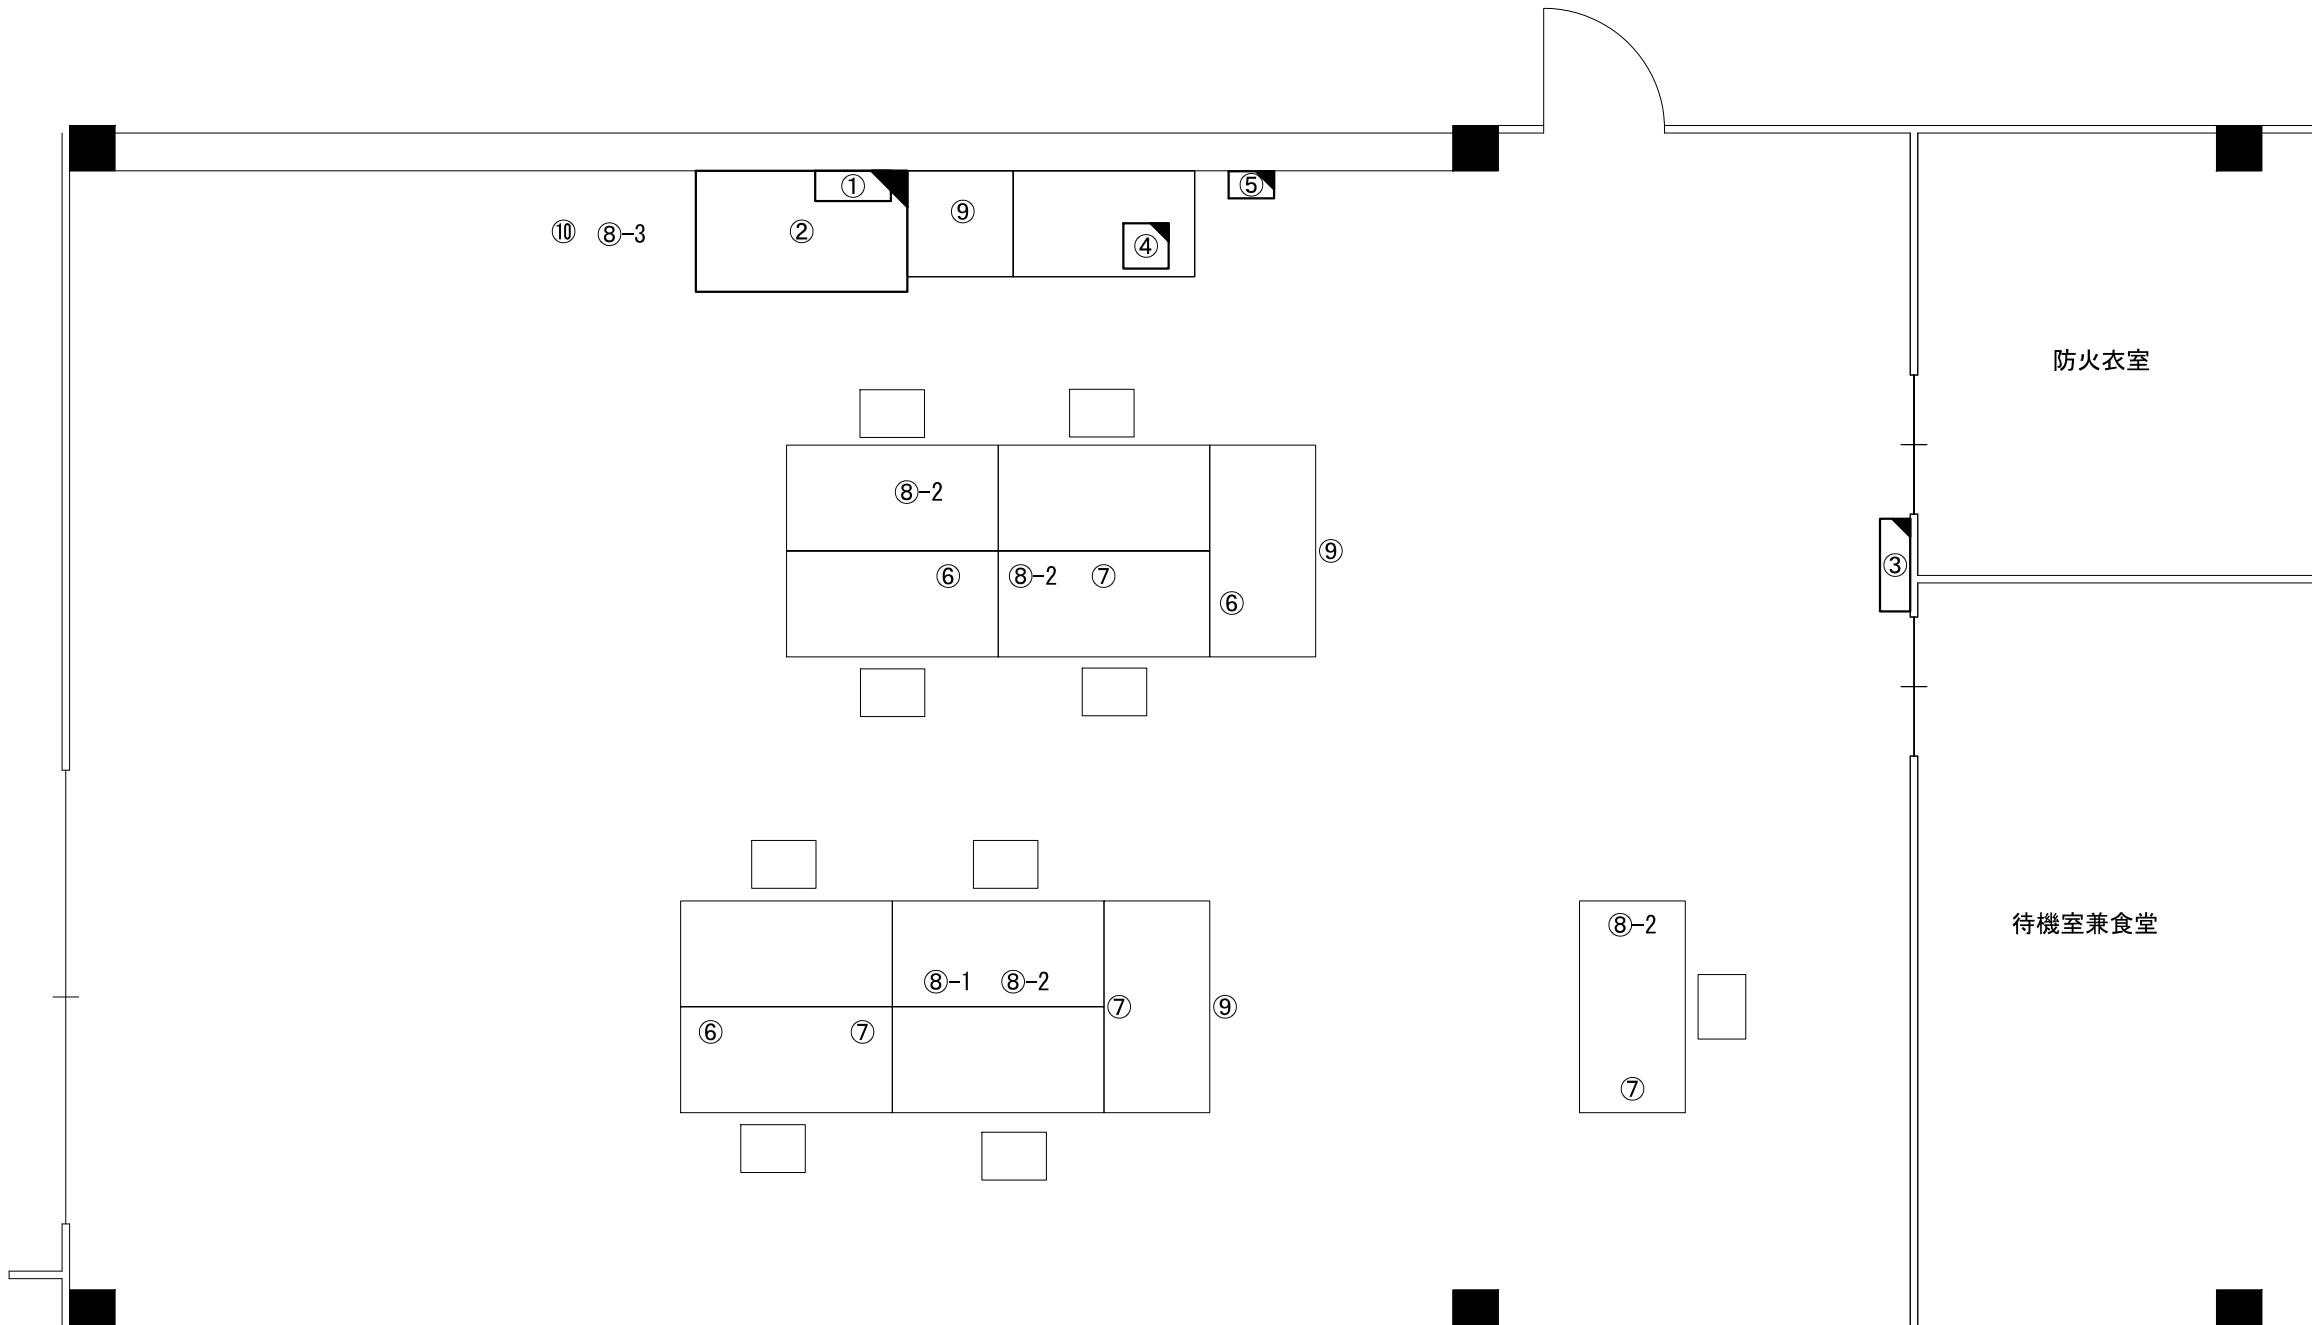

原図はA3

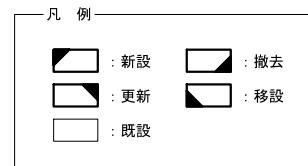

番号	機器名称	数量	備考
①	署所用無停電電源装置分電盤	-	
①-1	高速電源避雷器	1台	
②	署所端末ラック	1台	
②-1	署所端末装置	1台	
②-2	卓上型受令機	1台	
②-3	無線バッカップ用受令装置	1台	
②-4	回線終端装置	1台	
②-5	L3スイッチングハブ	1台	
②-6	無線LAN用給電HUB	1台	
②-7	指令情報出力装置	1台	
②-8	署所出動車両表示盤映像制御装置	1台	
②-9	無停電電源装置	1台	
②-10	署所端末電源監視装置	1台	
②-11	高所監視カメラコード	1台	


番号	機器名称	数量	備考
③	署所出動車両表示盤	1台	
④	電話交換機	1台	
⑤	署所用アンプ	1台	
⑥	PHS電話機	3台	
⑦	多機能電話機	4台	
⑧	消防業務支援クライアント端末	-	
⑧-1	デスクトップ	1台	
⑧-2	ノートPC	4台	
⑧-3	ワイヤレス	1台	
⑨	HUB	3台	1台予備
⑩	FAX送受信装置	1台	

版	年月日	設変番号	変更事項	承認	発注者	名称 三重中央消防指令センター総合整備工事					設計	服部	年月日		
					津市	課長	主幹	課長補佐	係長	係	図名	縮尺	検査	牛田	年月日
											津市久居消防署南分署 1階事務室機器配置図(更新)	1/50	承認	山下	年月日
													図番		T018



ビーム計画設計株式会社
Beam Planning Corporation

番号	機器名称	数量	備考
①	バックアップ用空中線	2基	
②	同軸避雷器	4台	
③	受令機用空中線	2基	

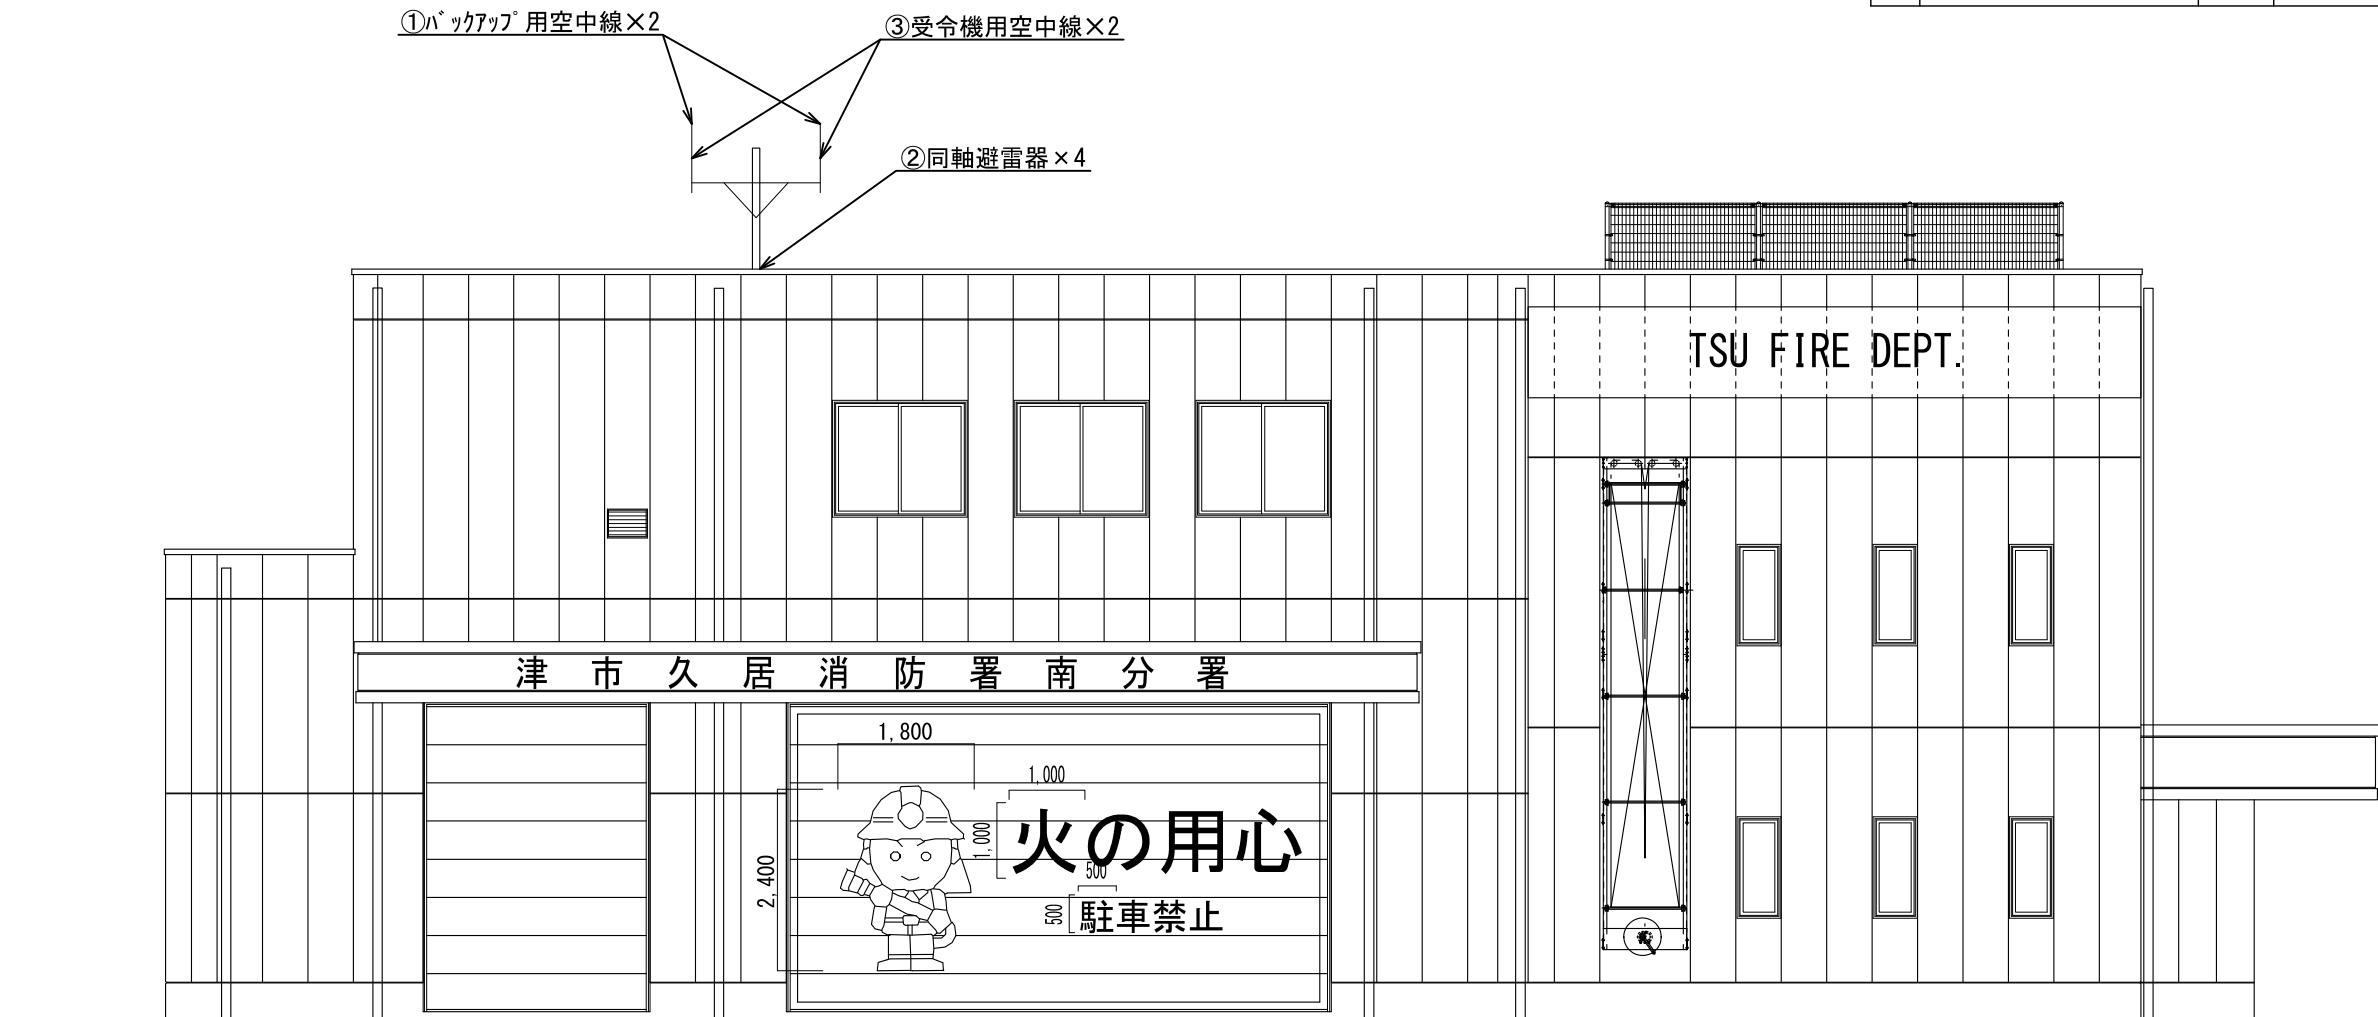


原図はA3

凡 例	
	新設
	撤去
	更新
	移設
	既設

版	年月日	設変番号	変更事項	承認	発注者	津市					名称	設計	服部	年月日
						課長	主幹	課長補佐	係長	係	三重中央消防指令センター総合整備工事	検図	牛田	年月日
											津市久居消防署南分署 立面図	承認	山下	年月日
											1/100	図番		T019



ビーム計画設計株式会社
Beam Planning Corporation

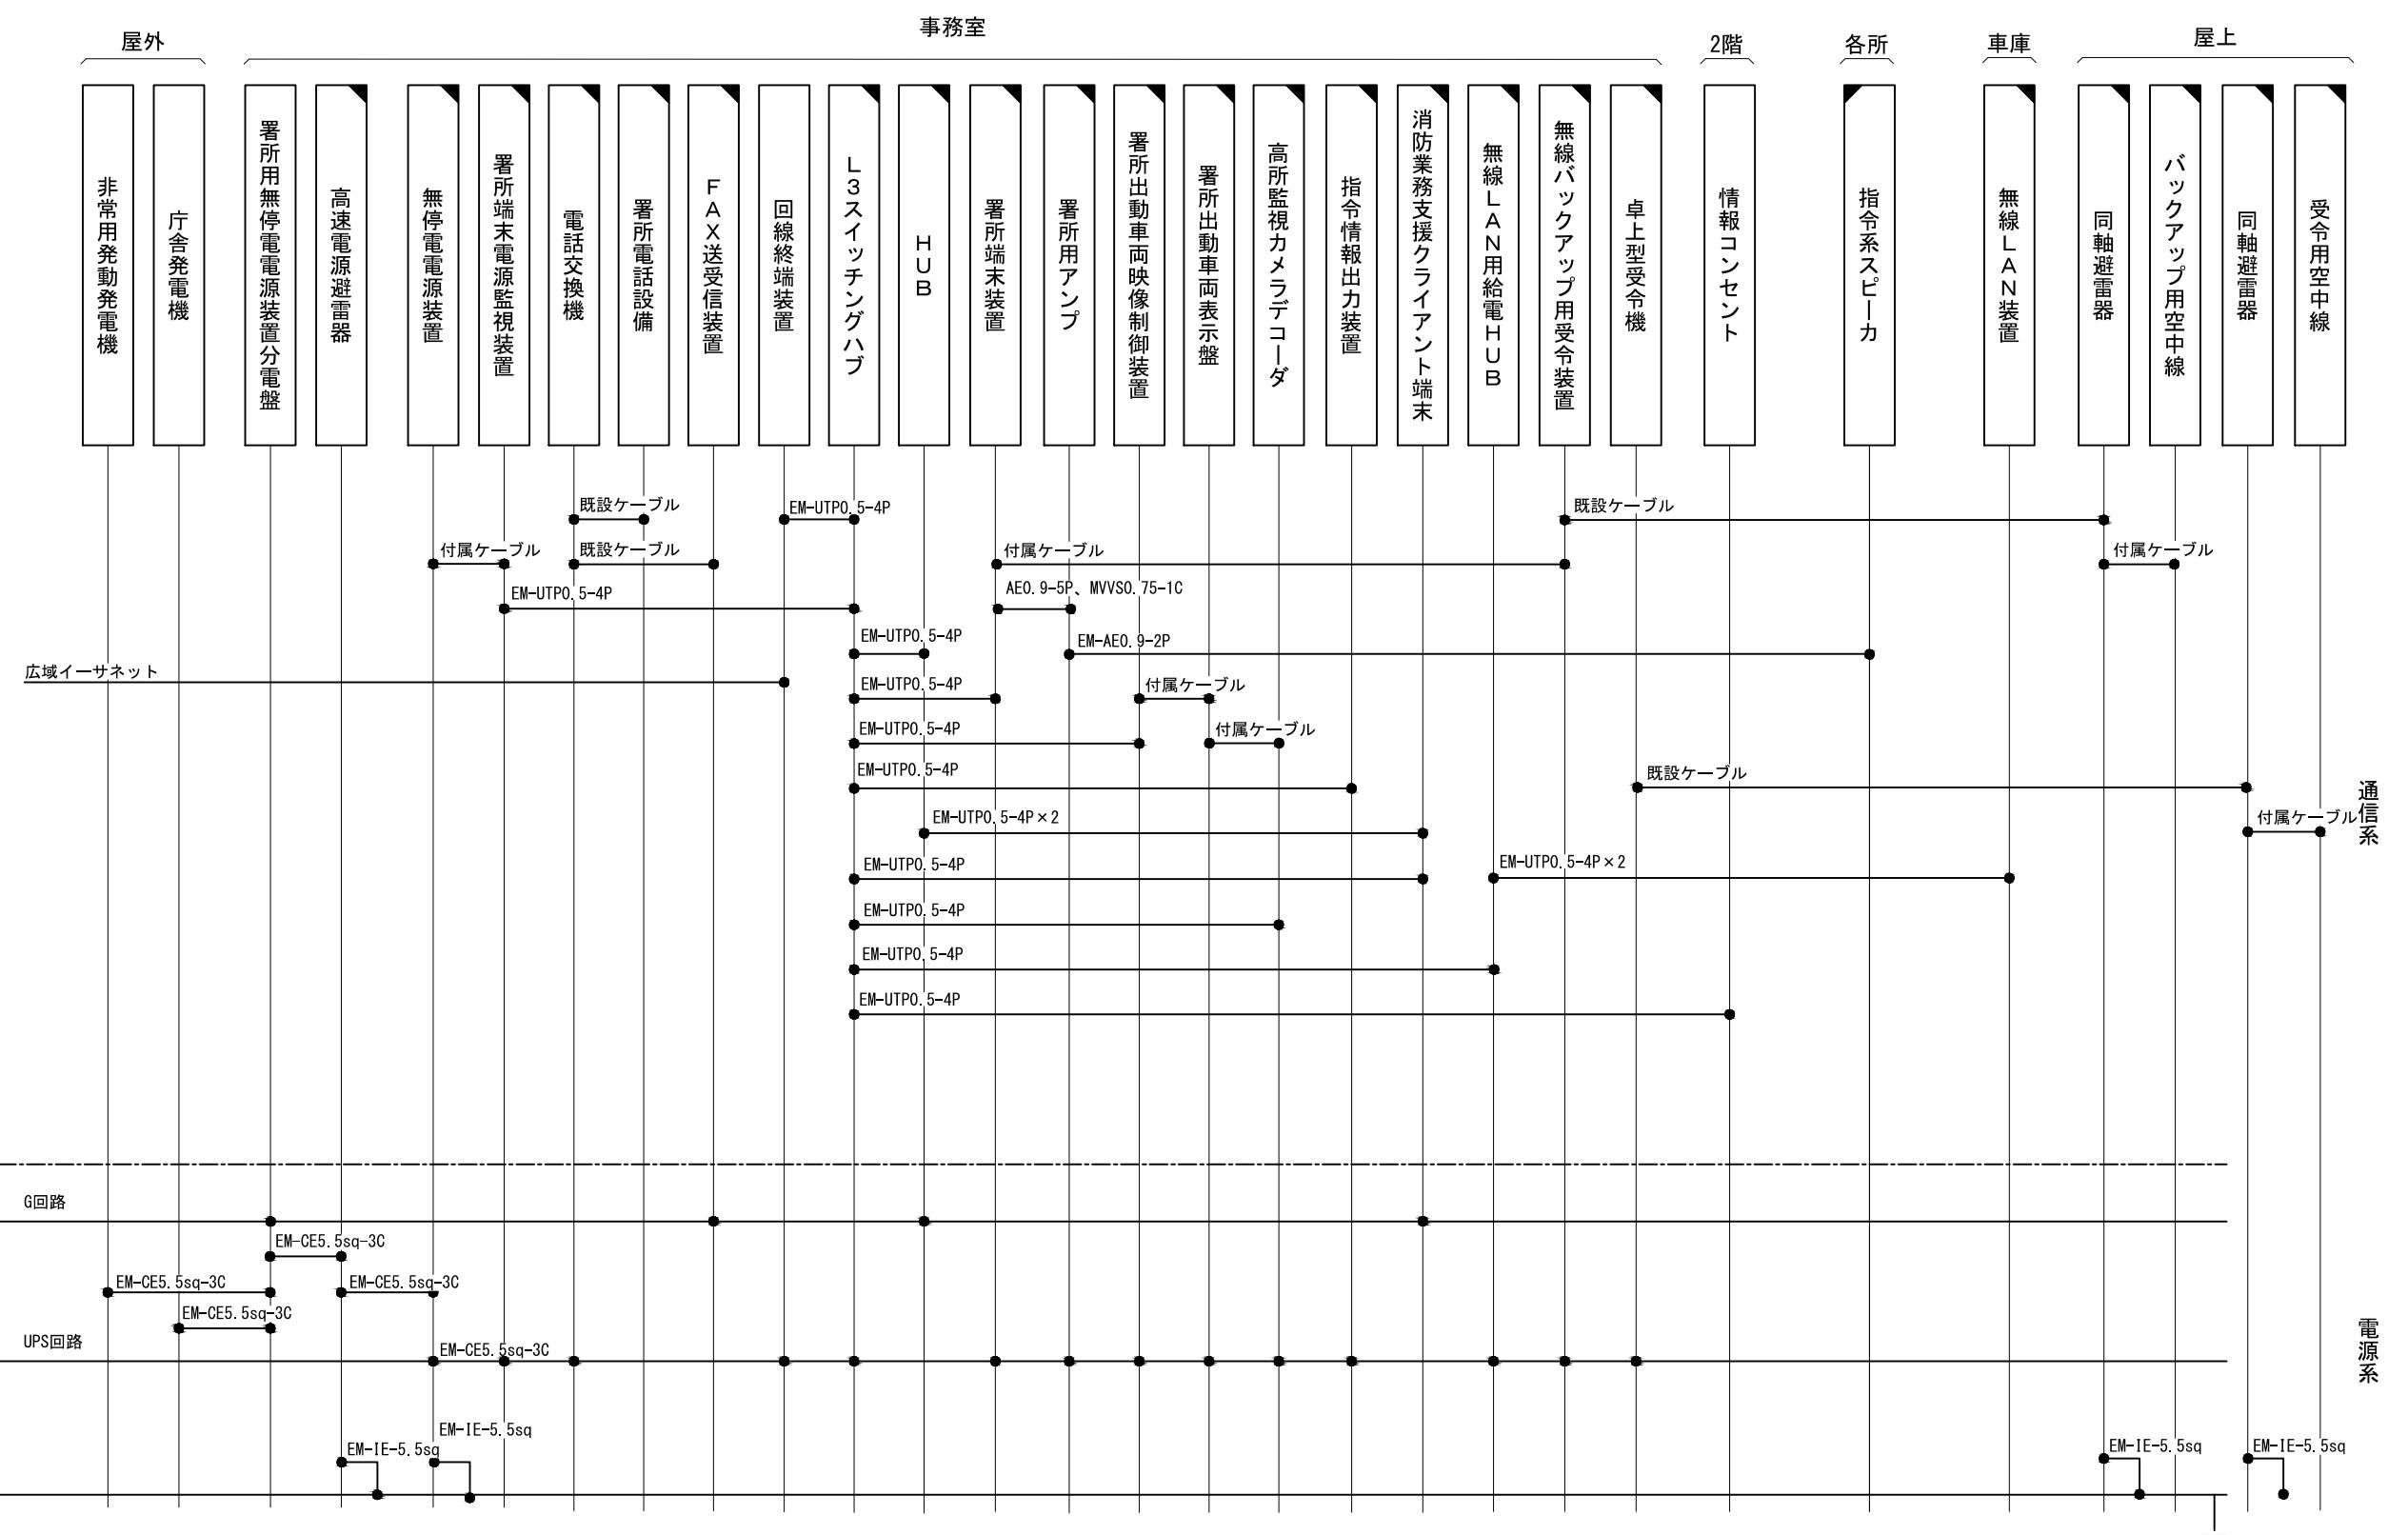


版	年月日	設変番号	変更事項	承認	発注者	名称	設計	服部	年月日
					津市	三重中央消防指令センター総合整備工事	検図	牛田	年月日
					課長	主幹	課長補佐	係長	年月日
					図名	縮尺	承認	山下	年月日
					津市久居消防署香良洲分遣所 配線系統図	no. scale	図番		T020



ビーム計画設計株式会社
Beam Planning Corporation



番号	機器名称	数量	備考
①	多機能電話機	2台	
②	無線LAN装置	2台	
③	PHSアンテナ	2台	
④	非常用発動発電機	1台	
⑤	耐雷トランス	1台	

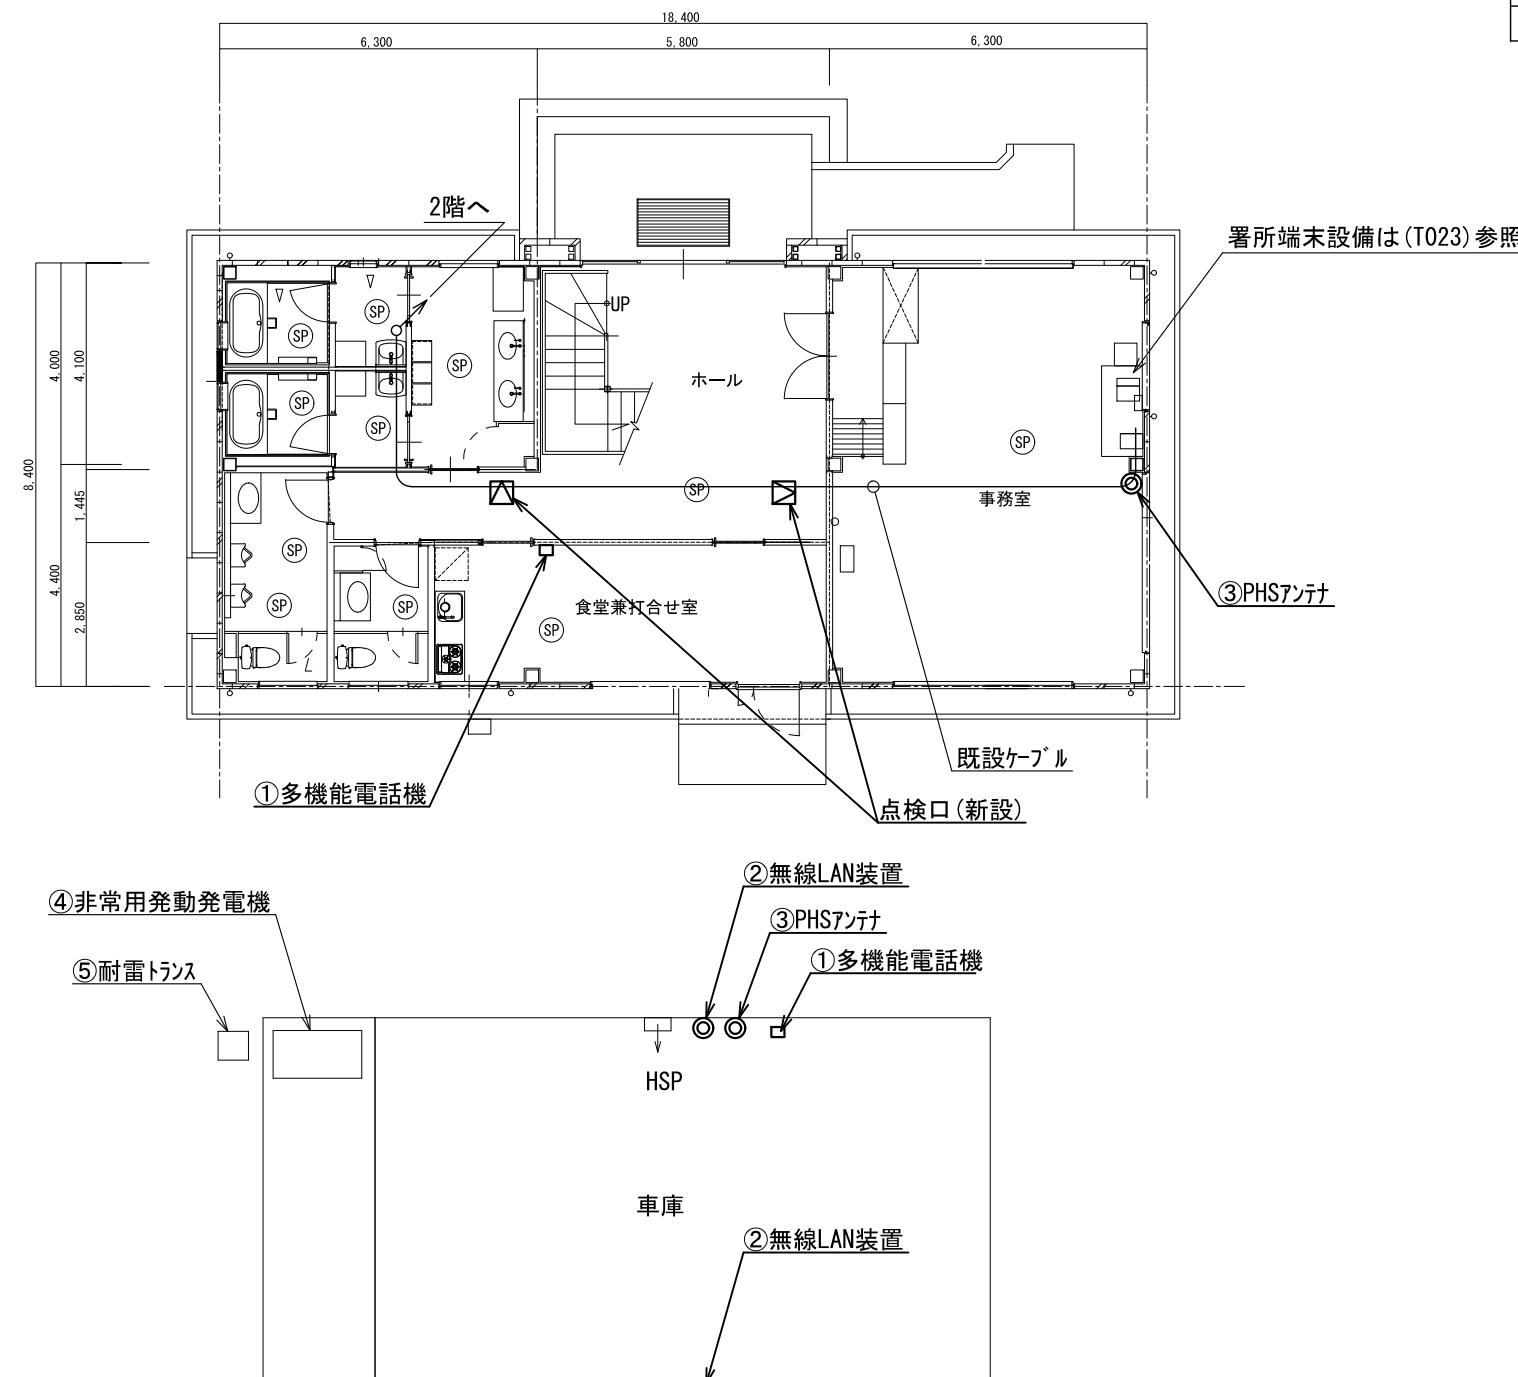

原図はA3

凡 例


	新設
	撤去
	更新
	移設
	既設

名称	三重中央消防指令センター総合整備工事
図名	縮尺 津市久居消防署香良洲分遣所 1階平面図 1/150



ビーム計画設計株式会社
Beam Planning Corporation

設計	服部	年月日	
検査	牛田	年月日	
承認	山下	年月日	
図番	T021		

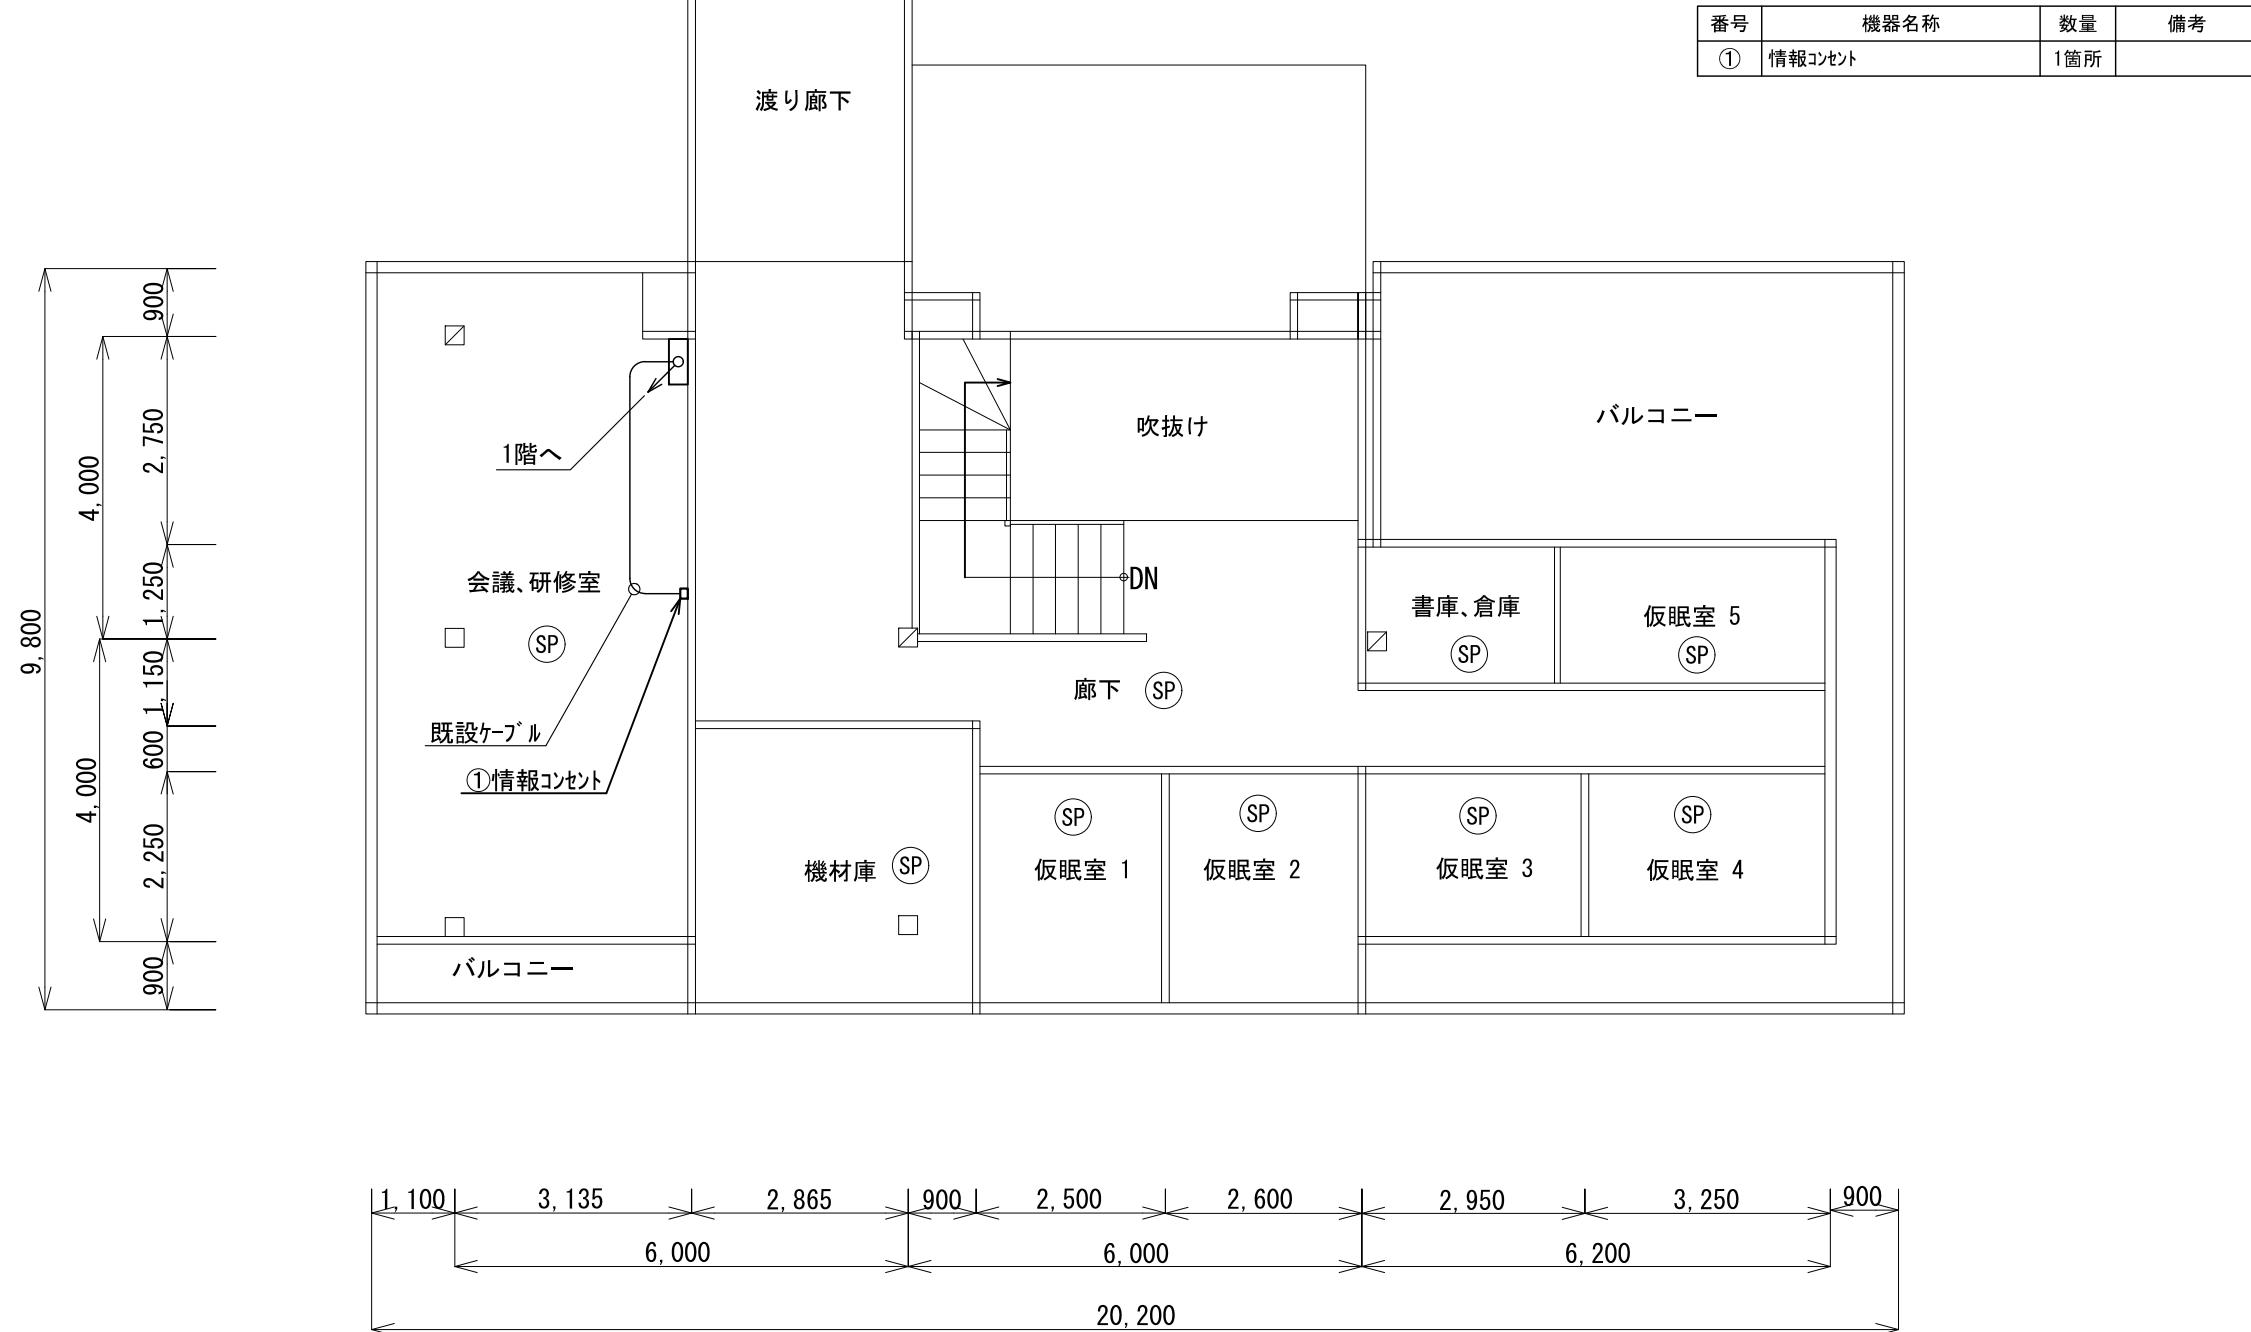


原図はA3

凡 例	
	新設
	撤去
	更新
	移設
	既設


版	年月日	設変番号	変更事項	承認	発注者	津市	名称	三重中央消防指令センター総合整備工事	図名	津市久居消防署香良洲分遣所 2階平面図	縮尺	設計	服部	年月日
												検査	牛田	年月日
												承認	山下	年月日
												図番		T022



ビーム計画設計株式会社
Beam Planning Corporation

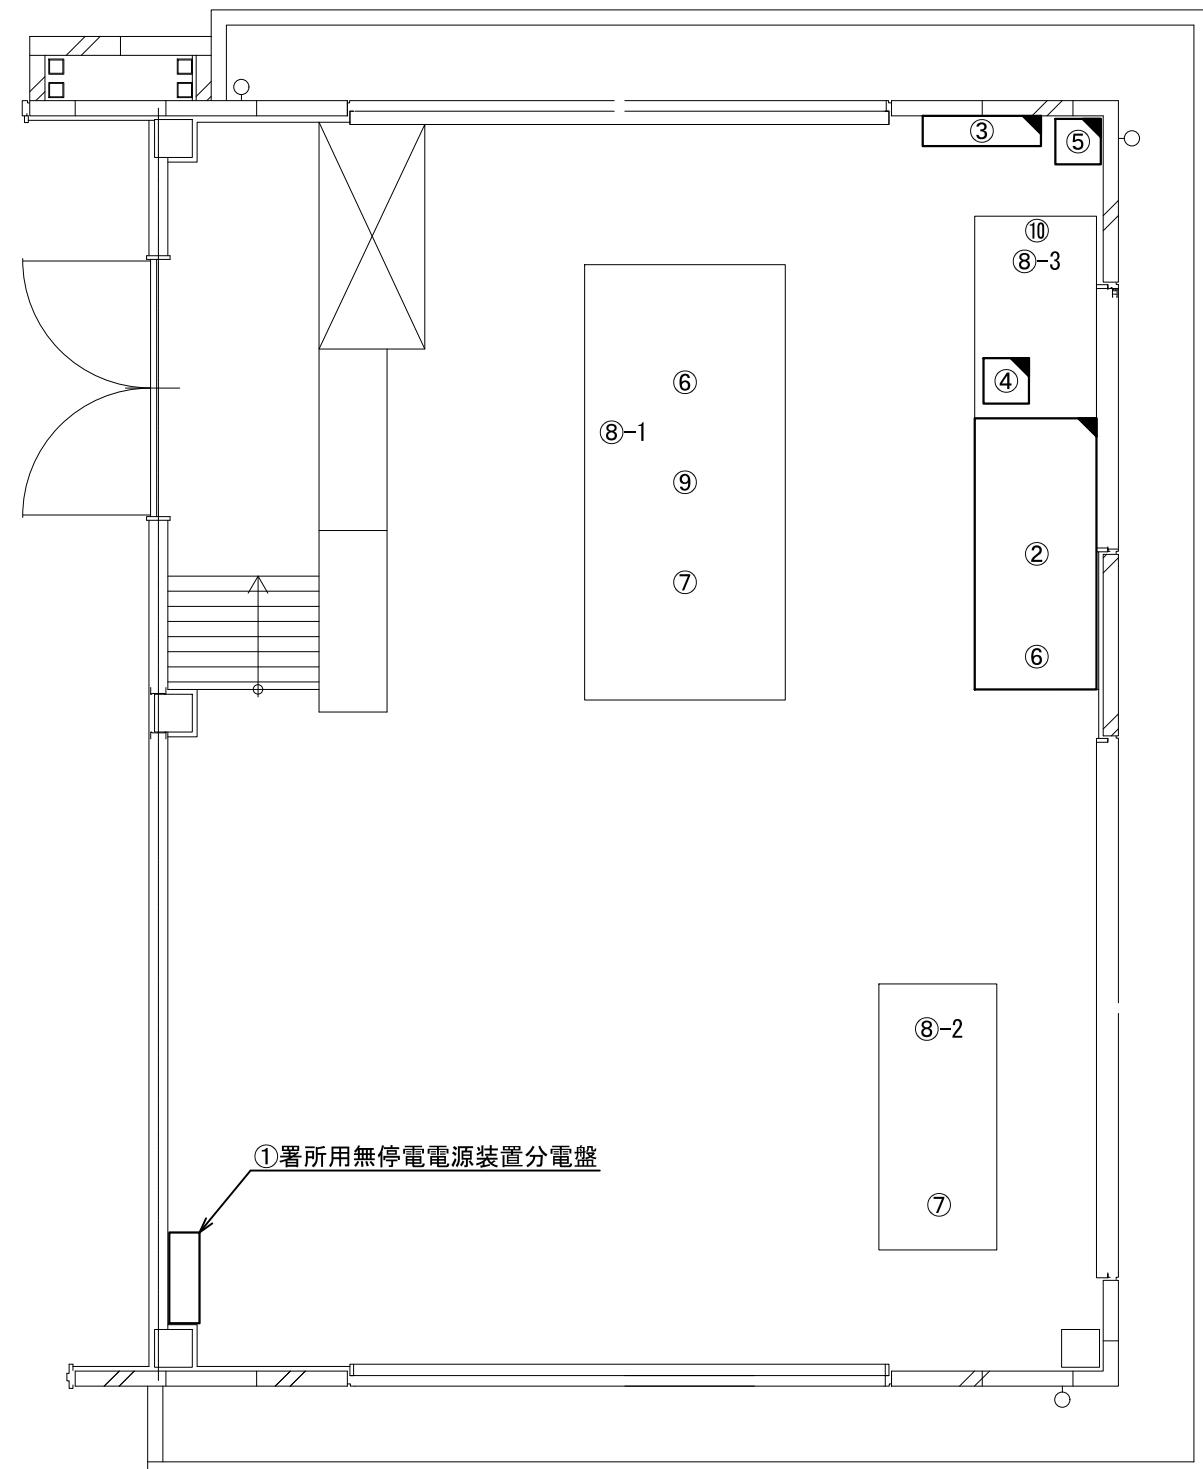

原図はA3

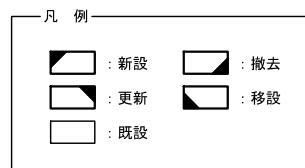


番号	機器名称	数量	備考
①	署所用無停電電源装置分電盤	-	
①-1	高速電源避雷器	1台	
②	署所端末ラック	1台	
②-1	署所端末装置	1台	
②-2	卓上型受令機	1台	
②-3	無線パックアップ用受令装置	1台	
②-4	回線終端装置	1台	
②-5	L3スイッチングハブ	1台	
②-6	無線LAN用給電HUB	1台	
②-7	指令情報出力装置	1台	
②-8	署所出動車両表示盤映像制御装置	1台	
②-9	無停電電源装置	1台	
②-10	署所端末電源監視装置	1台	
②-11	高所監視カメラ・コーケ	1台	
③	署所出動車両表示盤	1台	
④	電話交換機	1台	
⑤	署所用アンプ	1台	
⑥	PHS電話機	2台	
⑦	多機能電話機	2台	
⑧	消防業務支援クライアント端末	-	
⑧-1	デスクトップ	1台	
⑧-2	ノートブック	1台	
⑧-3	プリント	1台	
⑨	HUB	1台	
⑩	FAX送受信装置	1台	

版	年月日	設変番号	変更事項	承認	発注者	名称					設計	服部	年月日
					津市	三重中央消防指令センター総合整備工事							
					課長	主幹	課長補佐	係長	係	図名	縮尺		
										津市久居消防署香良洲分遣所 1階事務室機器配置図(更新)	1/50		



ビーム計画設計株式会社
Beam Planning Corporation


設計	服部	年月日	
検査	牛田	年月日	
承認	山下	年月日	
図番			T023

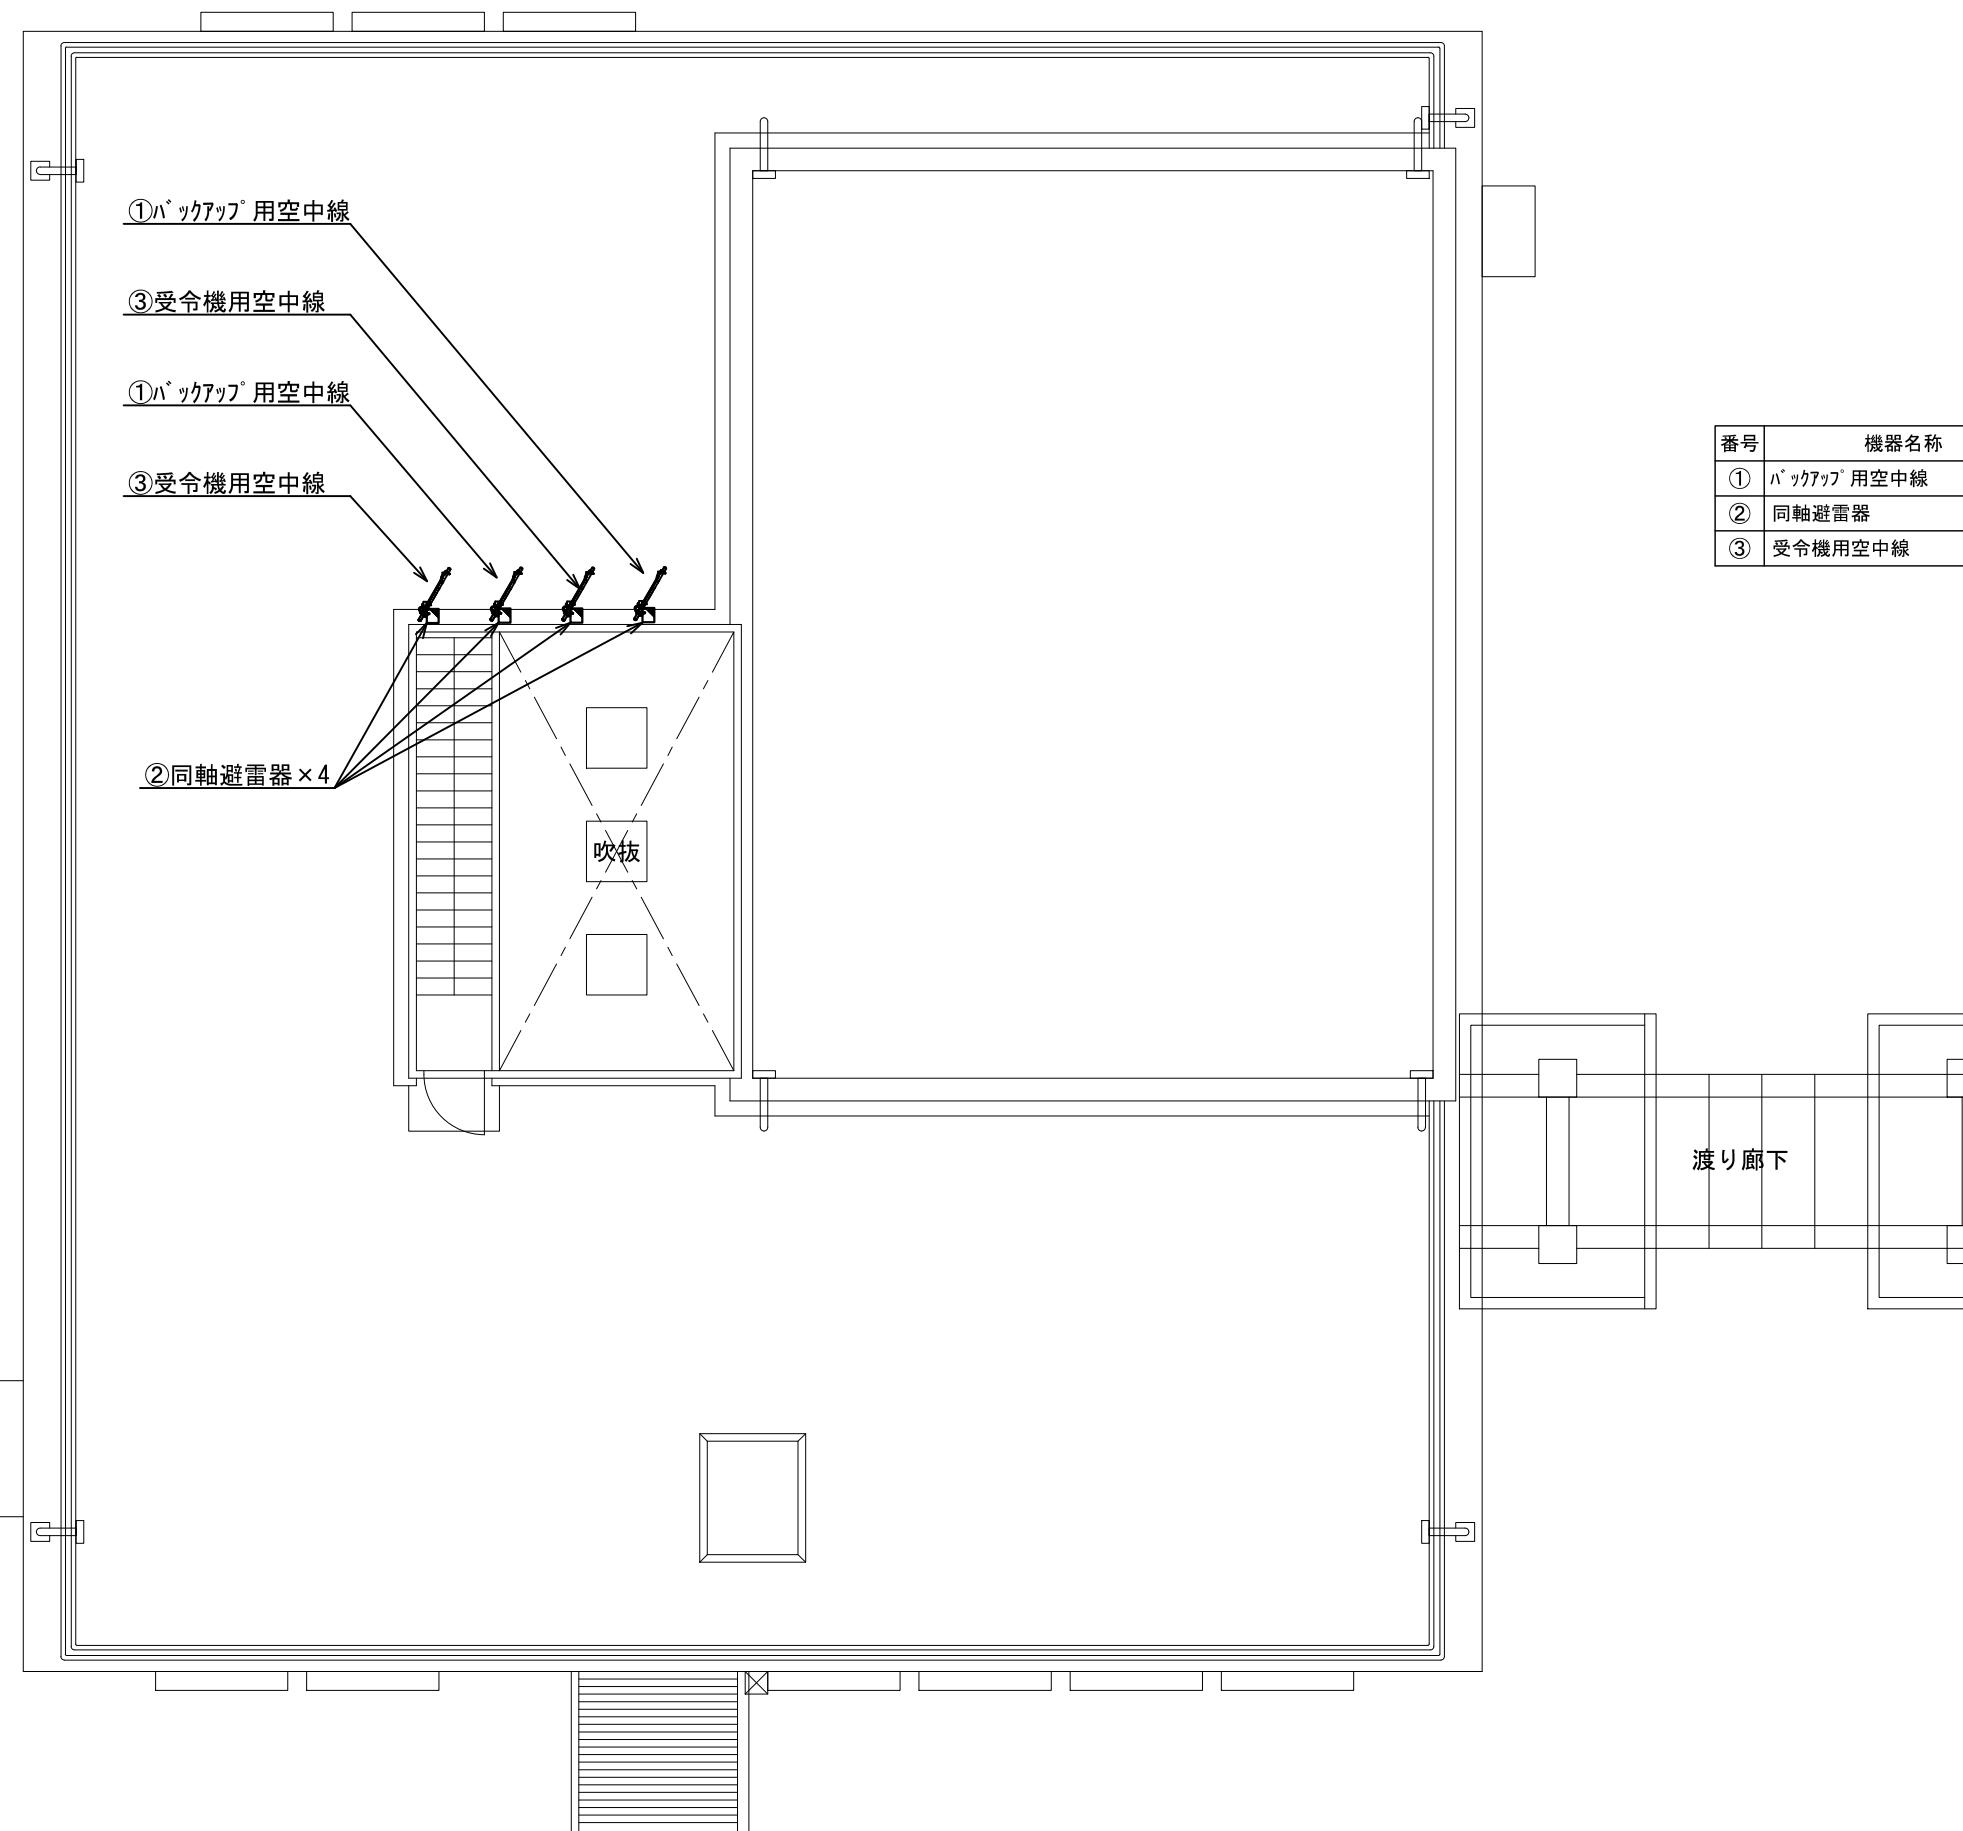

版	年月日	設変番号	変更事項	承認	発注者	名称					設計	服部	年月日	
					津市	三重中央消防指令センター総合整備工事	課長	主幹	課長補佐	係長	係	検図	牛田	年月日
						津市久居消防署香良洲分遣所						承認	山下	年月日
						空中線機器配置図(更新)						図番		T024



ビーム計画設計株式会社
Beam Planning Corporation

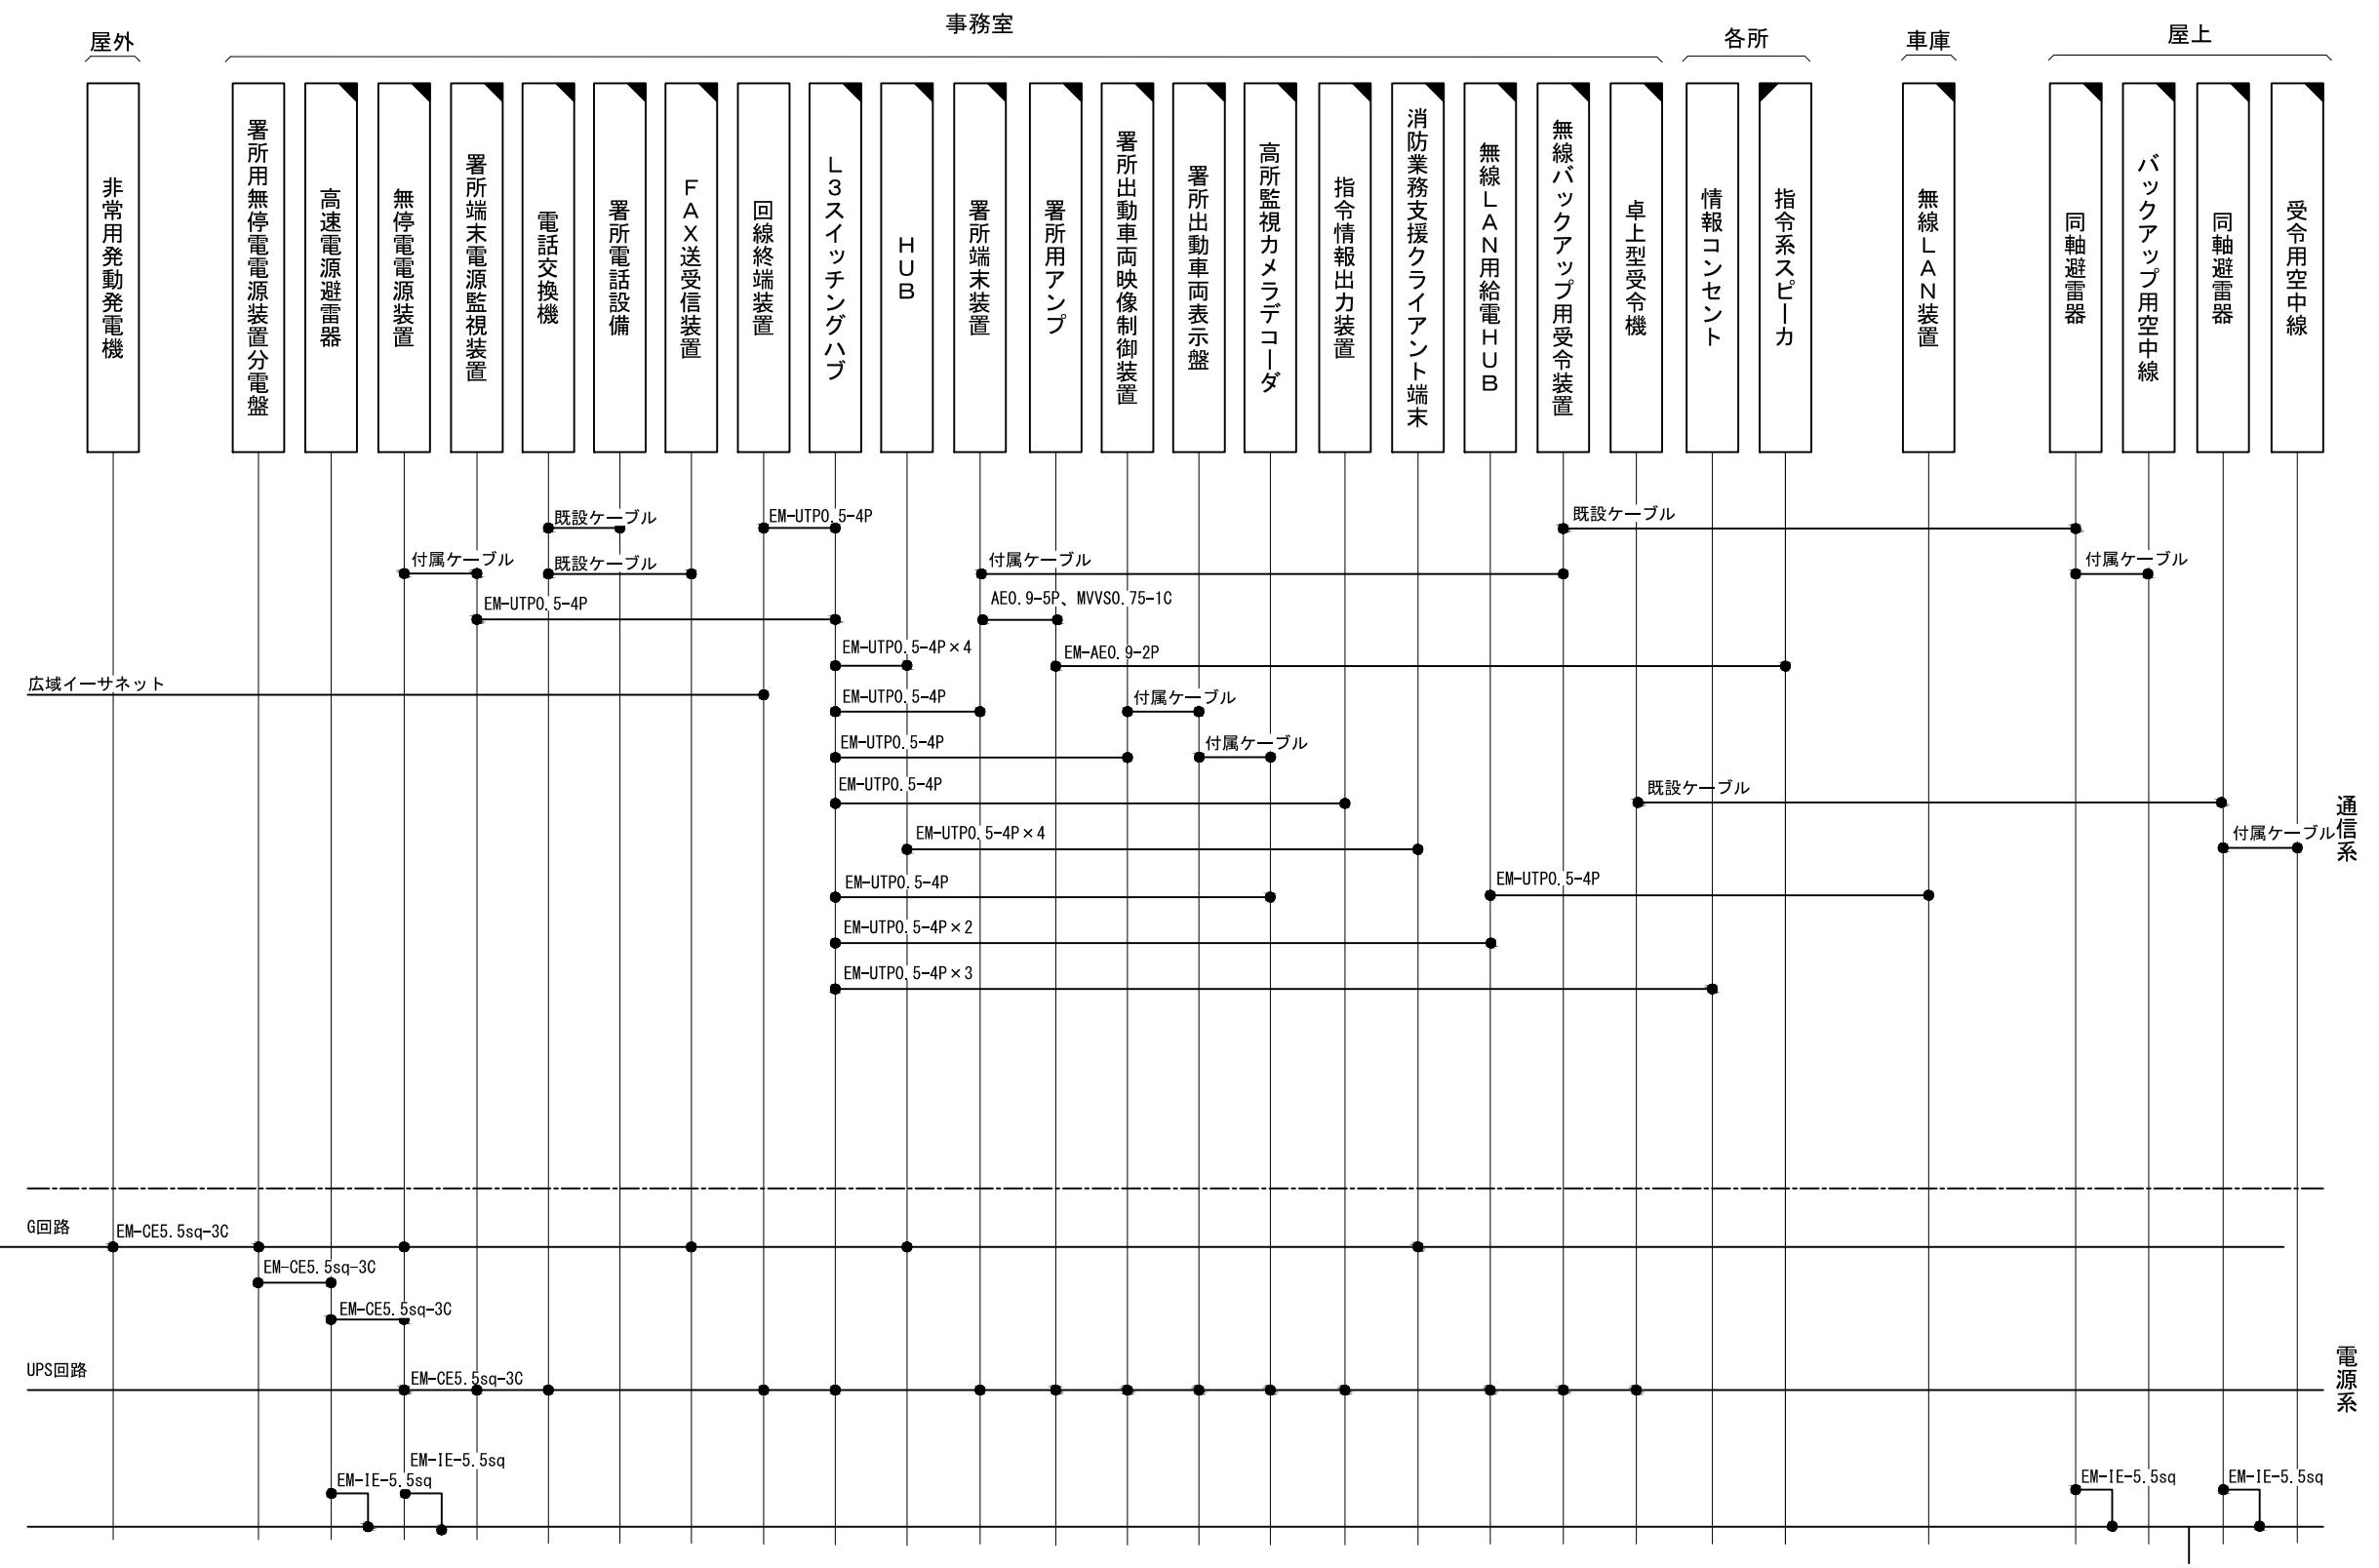


原図はA3

凡 例

	：新設		：撤去
	：更新		：移設
	：既設		

指令系スピーカーにはスピーカ(天井型)、スピーカ(壁掛け型)、スピーカ(防水型)、スピーカ(屋外型)を含む
消防業務支援クライアント端末にはデスクトップ、ノートブック、プリンタを含む
署所電話設備には多機能電話機、PHSアンテナを含む

版	年月日	設変番号	変更事項	承認	発注者	名称					設計	服部	年月日		
					津市	三重中央消防指令センター総合整備工事					検図	牛田	年月日		
					課長	主幹	課長補佐	係長	係	図名	縮尺				
										津市久居消防署美里分署 配線系統図	no. scale	承認	山下	年月日	
												図番	T025		

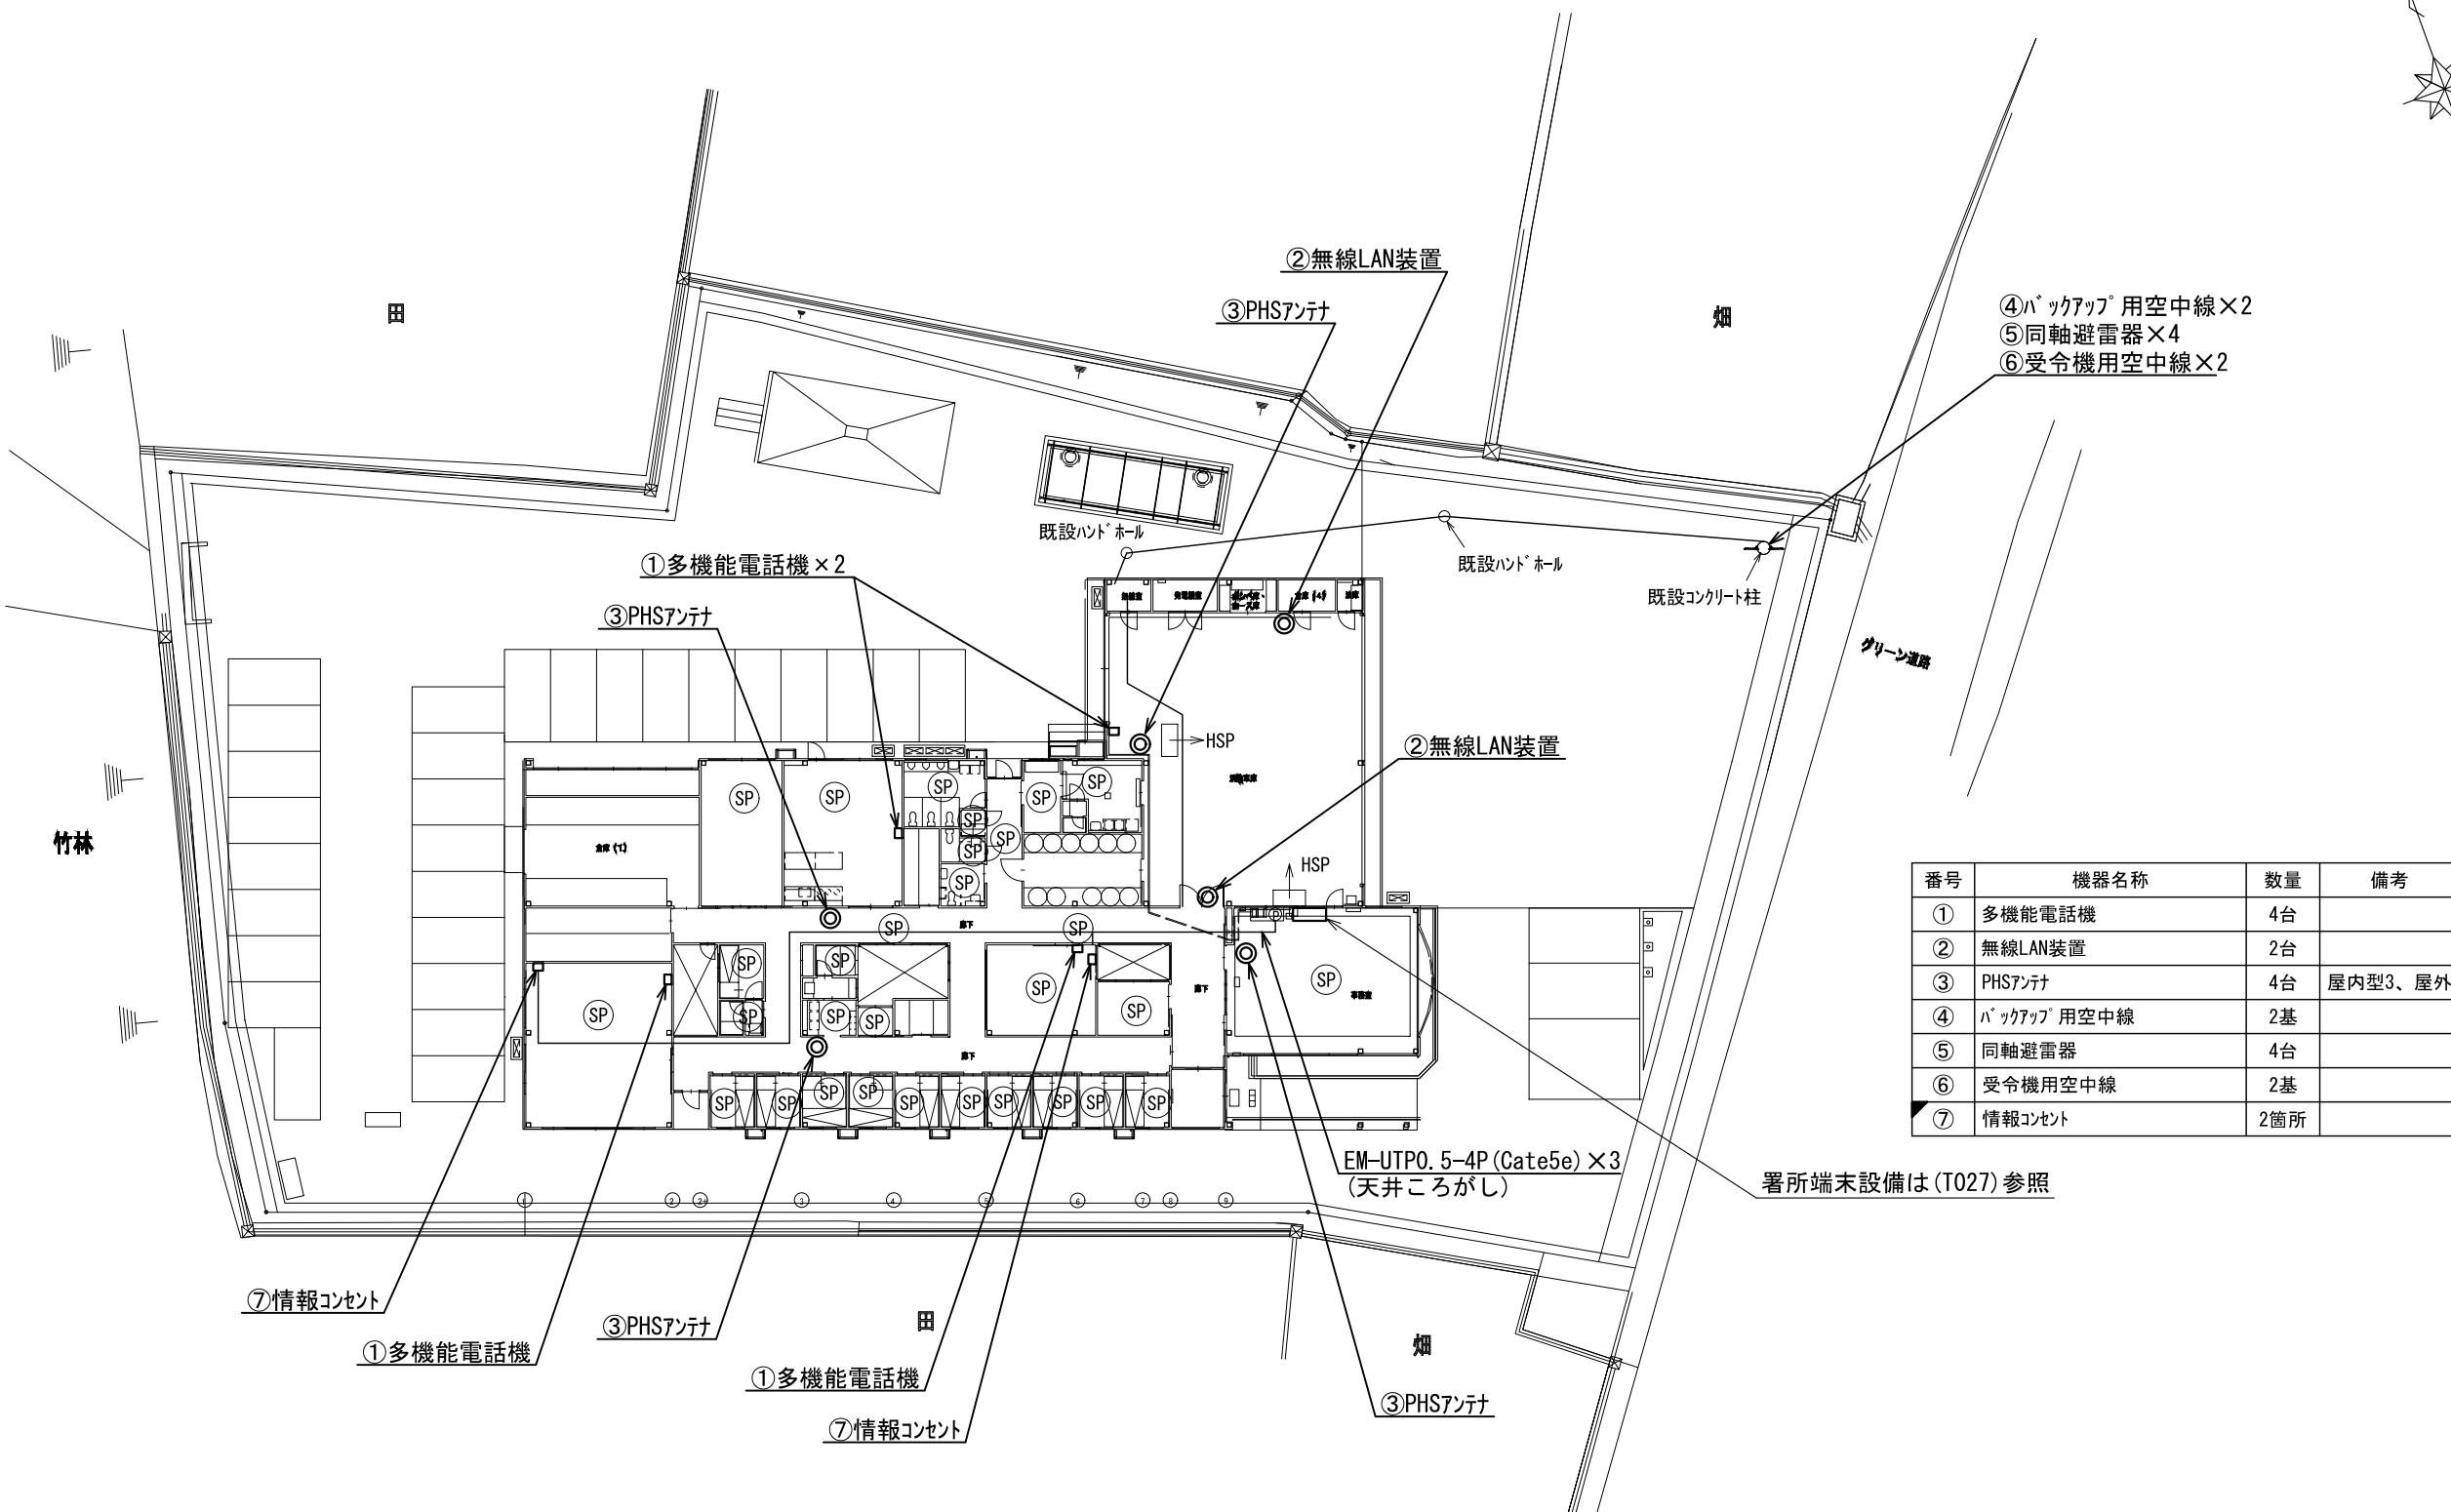


原図はA3

名称	三重中央消防指令センター総合整備工事	
図名	津市久居消防署美里分署 1階平面図	縮尺 no. sca




ビーム計画設計株式会社
Beam Planning Corporation

設計	服部	年月日	
検査	牛田	年月日	
承認	山下	年月日	
図番	T026		

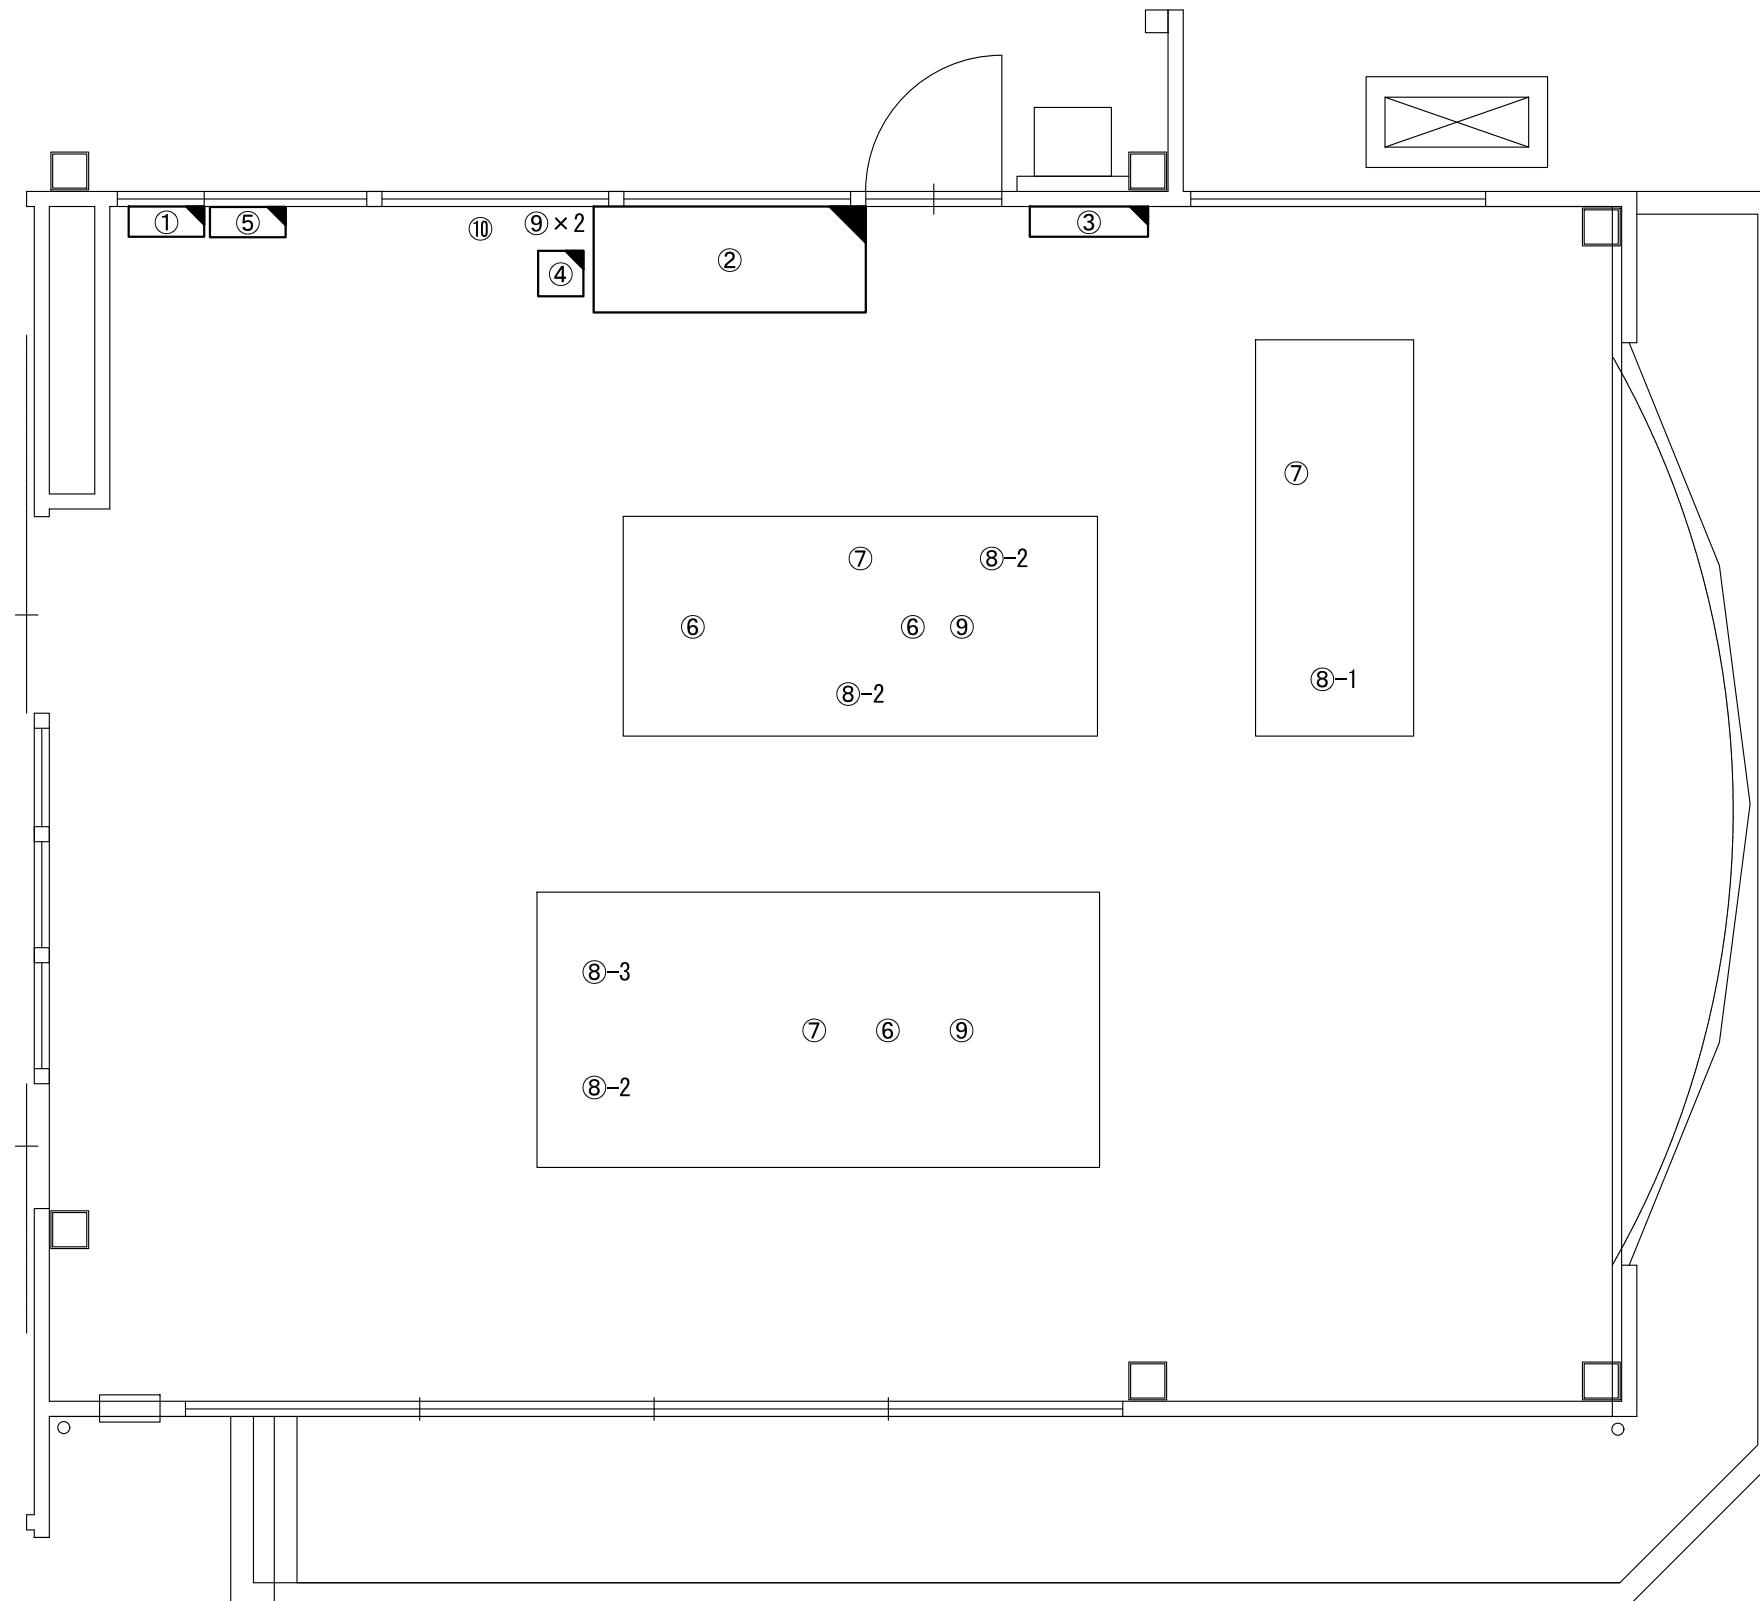

番号	機器名称	数量	備考
①	署所用無停電電源装置分電盤	-	
①-1	高速電源避雷器	1台	
②	署所端末ラック	1台	
②-1	署所端末装置	1台	
②-2	卓上型受令機	1台	
②-3	無線パックアップ用受令装置	1台	
②-4	回線終端装置	1台	
②-5	L3スイッチングハブ	1台	
②-6	無線LAN用給電HUB	1台	
②-7	指令情報出力装置	1台	
②-8	署所出動車両表示盤映像制御装置	1台	
②-9	無停電電源装置	1台	
②-10	署所端末電源監視装置	1台	
②-11	高所監視カメラ	1台	
③	署所出動車両表示盤	1台	
④	電話交換機	1台	
⑤	署所用アンプ	1台	
⑥	PHS電話機	3台	
⑦	多機能電話機	3台	
⑧	消防業務支援クライアント端末	-	
⑧-1	デスクトップ	1台	
⑧-2	ノートパソコン	3台	
⑧-3	プリンタ	1台	
⑨	HUB	4台	
⑩	FAX送受信装置	1台	


原図はA3

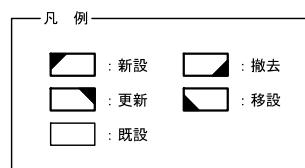

版	年月日	設変番号	変更事項	承認	発注者	名称	設計	服部	年月日
					津市	三重中央消防指令センター総合整備工事			
					課長	主幹	課長補佐	係長	年月日
							図名	検査	
							津市久居消防署美里分署 1階事務室機器配置図(更新)	牛田	年月日
							縮尺	承認	年月日
							1/50	山下	年月日
								図番	T027



ビーム計画設計株式会社
Beam Planning Corporation

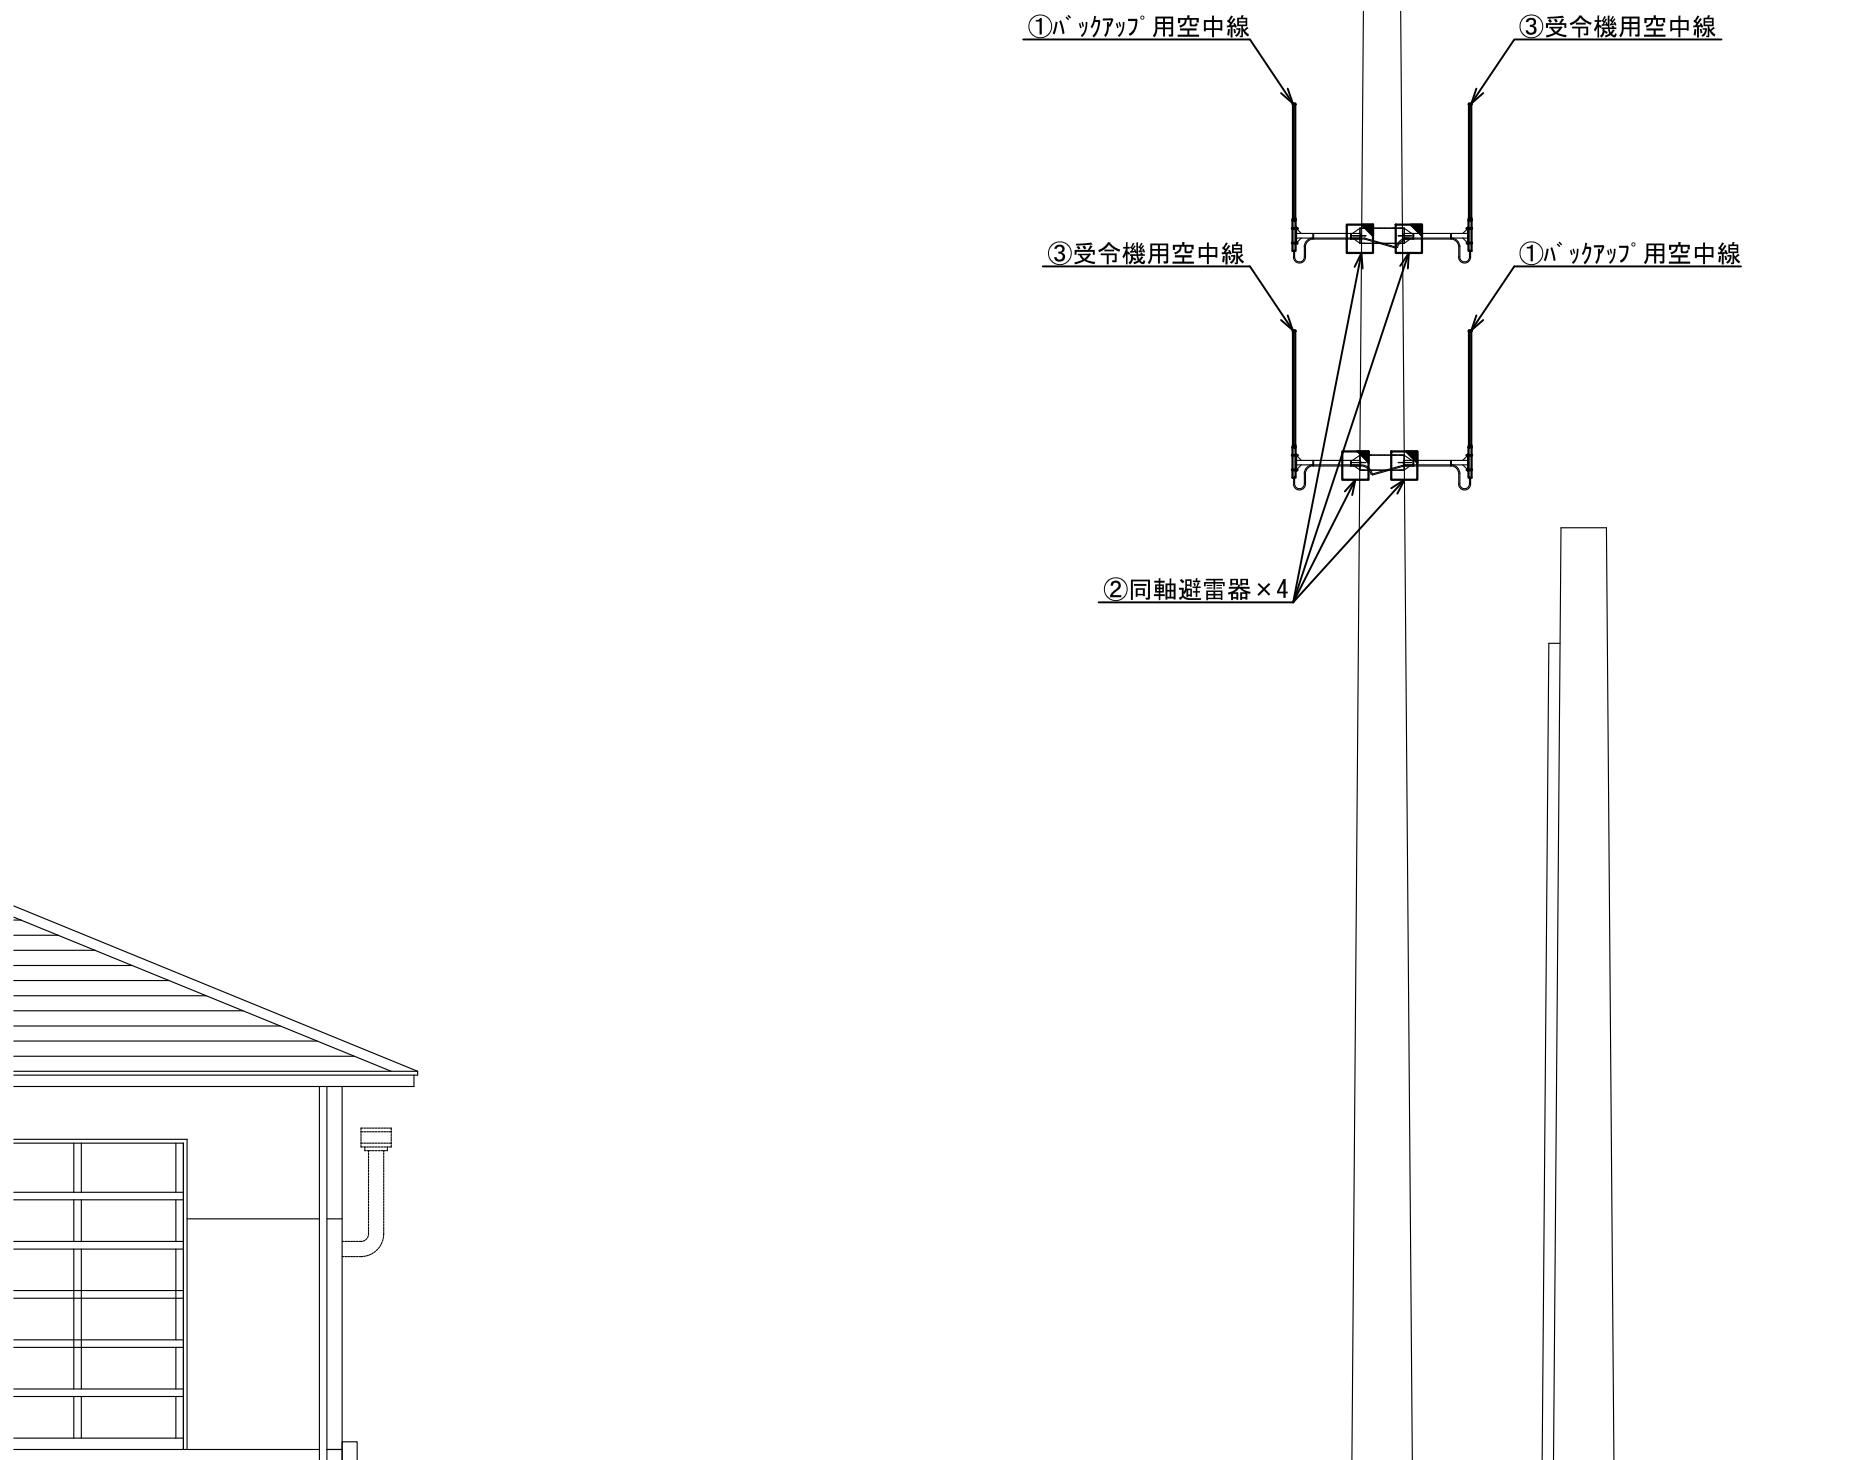

番号	機器名称	数量	備考
①	パックアップ用空中線	2基	
②	同軸避雷器	4台	
③	受令機用空中線	2基	

原図はA3

凡 例	
	新設
	撤去
	更新
	移設
	既設

版	年月日	設変番号	変更事項	承認	発注者	名称					設計	服部	年月日	
					津市	三重中央消防指令センター総合整備工事					検図	牛田	年月日	
					課長	主幹	課長補佐	係長	係	図名	縮尺	承認	山下	年月日
										津市久居消防署美里分署 空中線機器配置図(更新)	1/100			
												図番		T028



ビーム計画設計株式会社
Beam Planning Corporation