




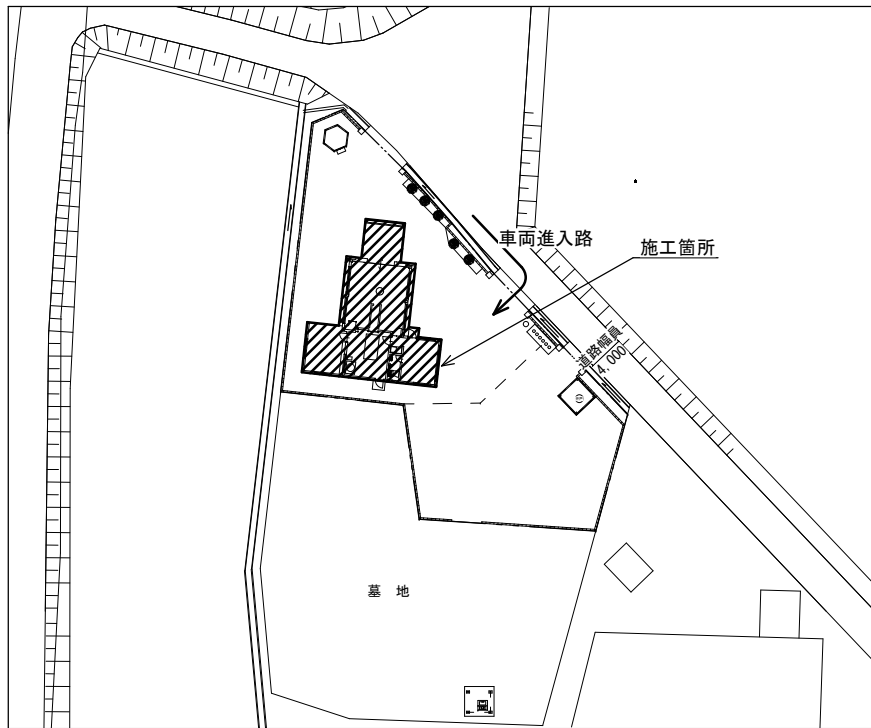

配置図 S=NS

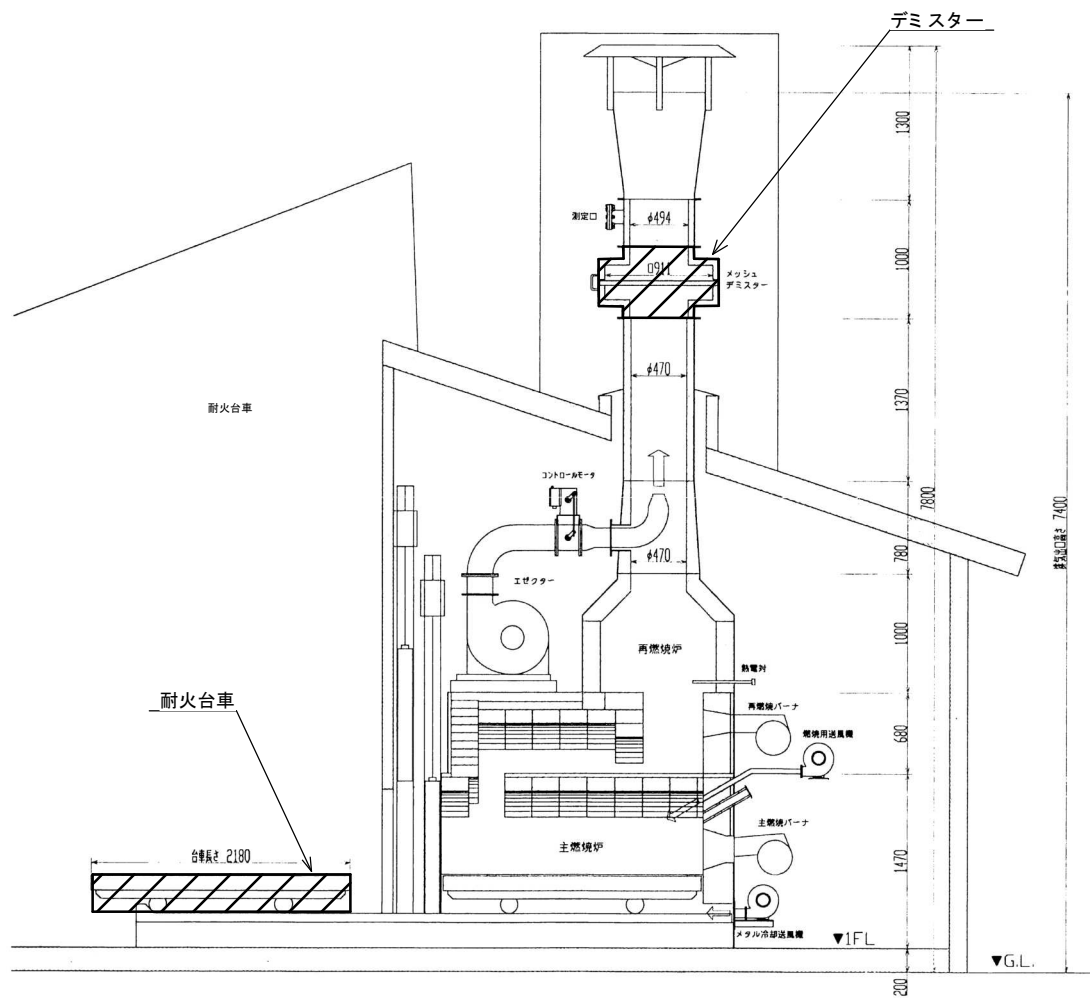

焼却炉断面図 S=NS

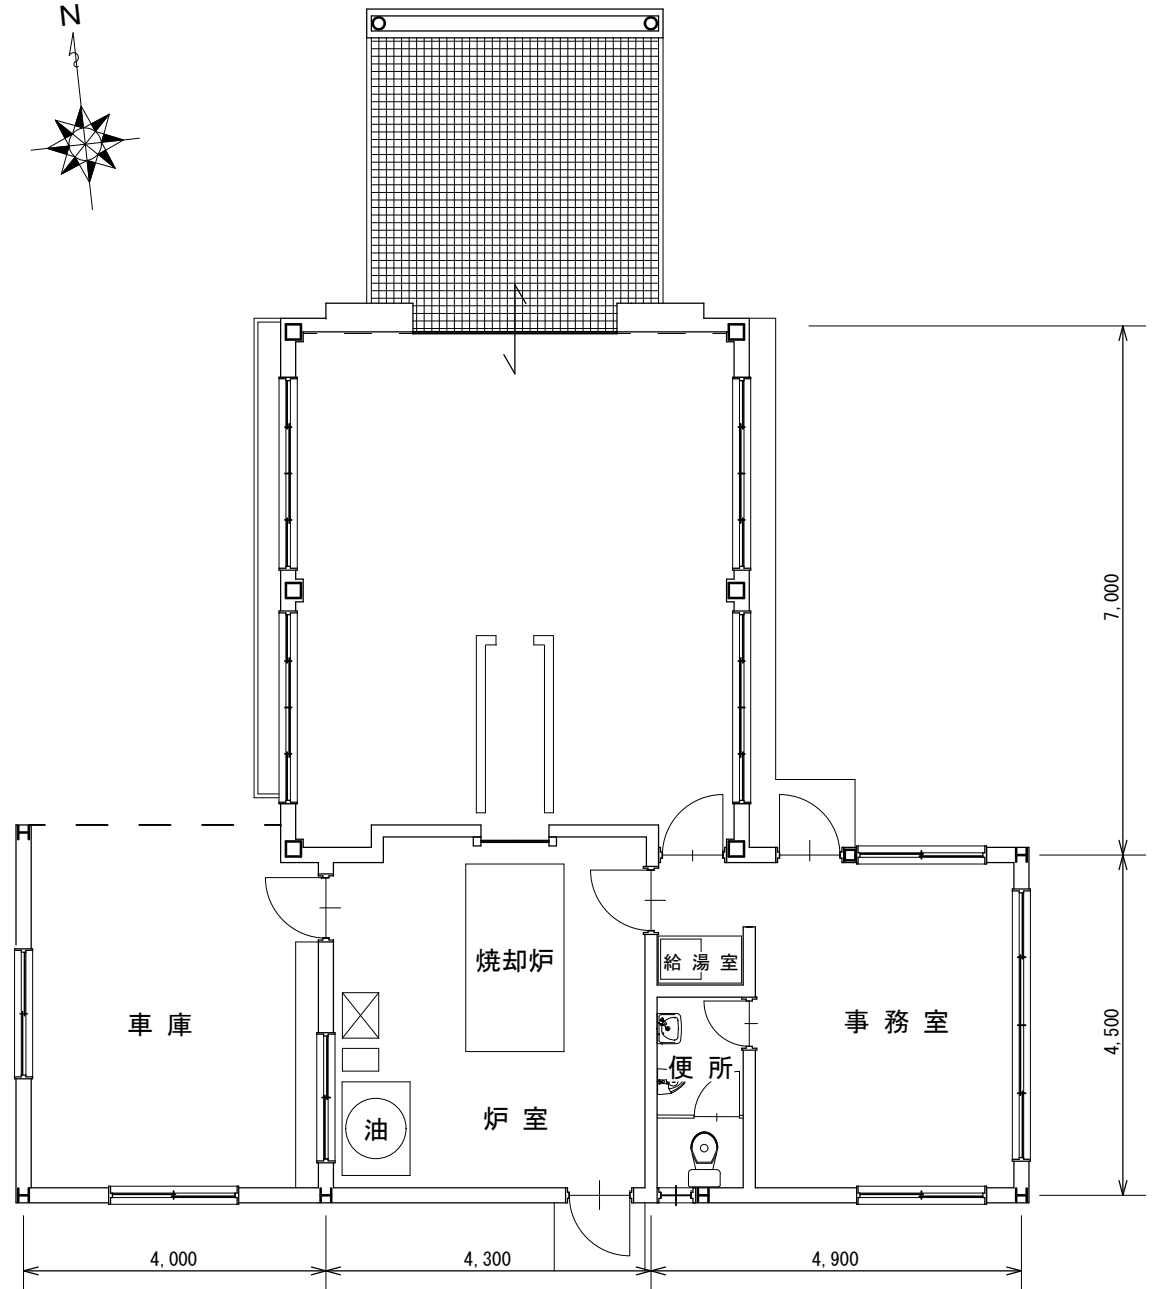

平面図 S=1/100

 今回施工範囲

原図: A3

修繕名	令和6年度環施第2-8号 津市死亡獣等焼却処理場焼却炉修繕		
施工場所	津市 白山町南家城 地内		
図面の種類	配置図・平面図・焼却炉断面図		
縮尺	1/100・NS	図面番号	1/1
事業所名	津市環境部環境施設課		

※本図は、参考図であり施工現場と本図に相違ある場合にあっては相違箇所を再調査後、市監督員と協議のうえ、詳細を決定すること。