
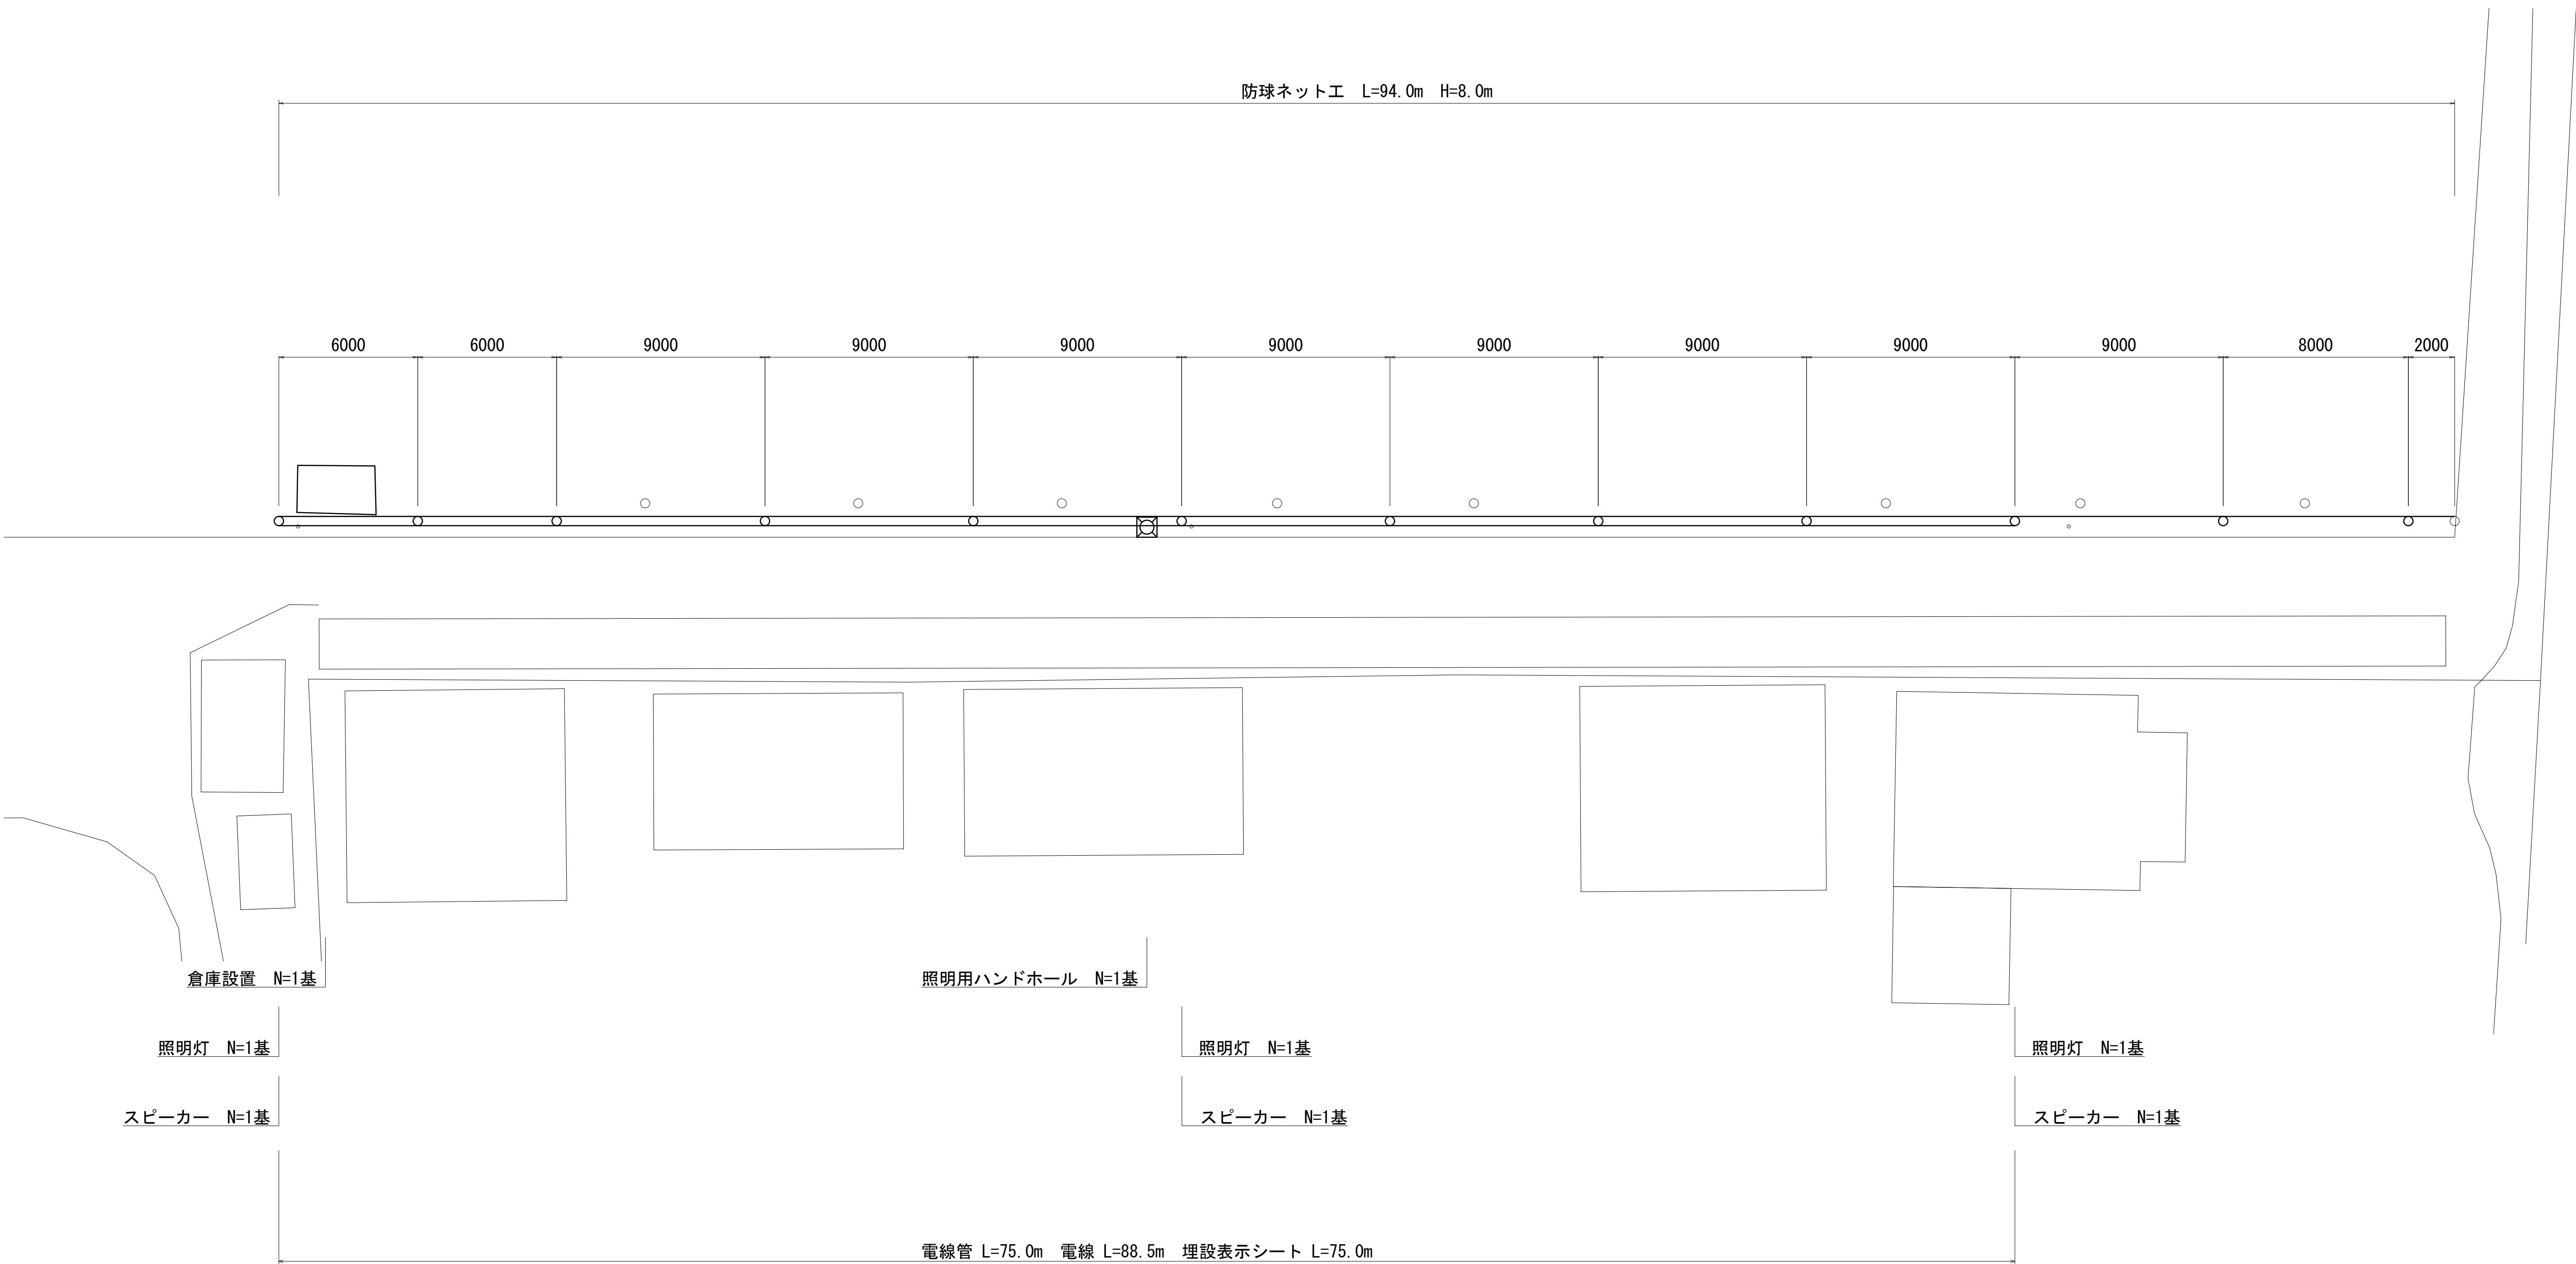


平面図
S=1:150

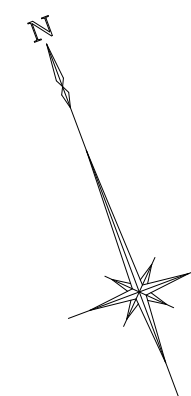


※本図面はA1サイズを原寸とする。


工 事 名	令和6年度南教施第2号 津市立久居中学校防球ネット設置工事		
施工箇所名	津市久居西鷹跡町地内		
図面の種類	平 面 図		
縮 尺	S=1:150	図面番号	1/4
事 業 所 名	津市建設部津南工事事務所		

各種構造図 (1/2)


防球ネット正面図
S=1:75

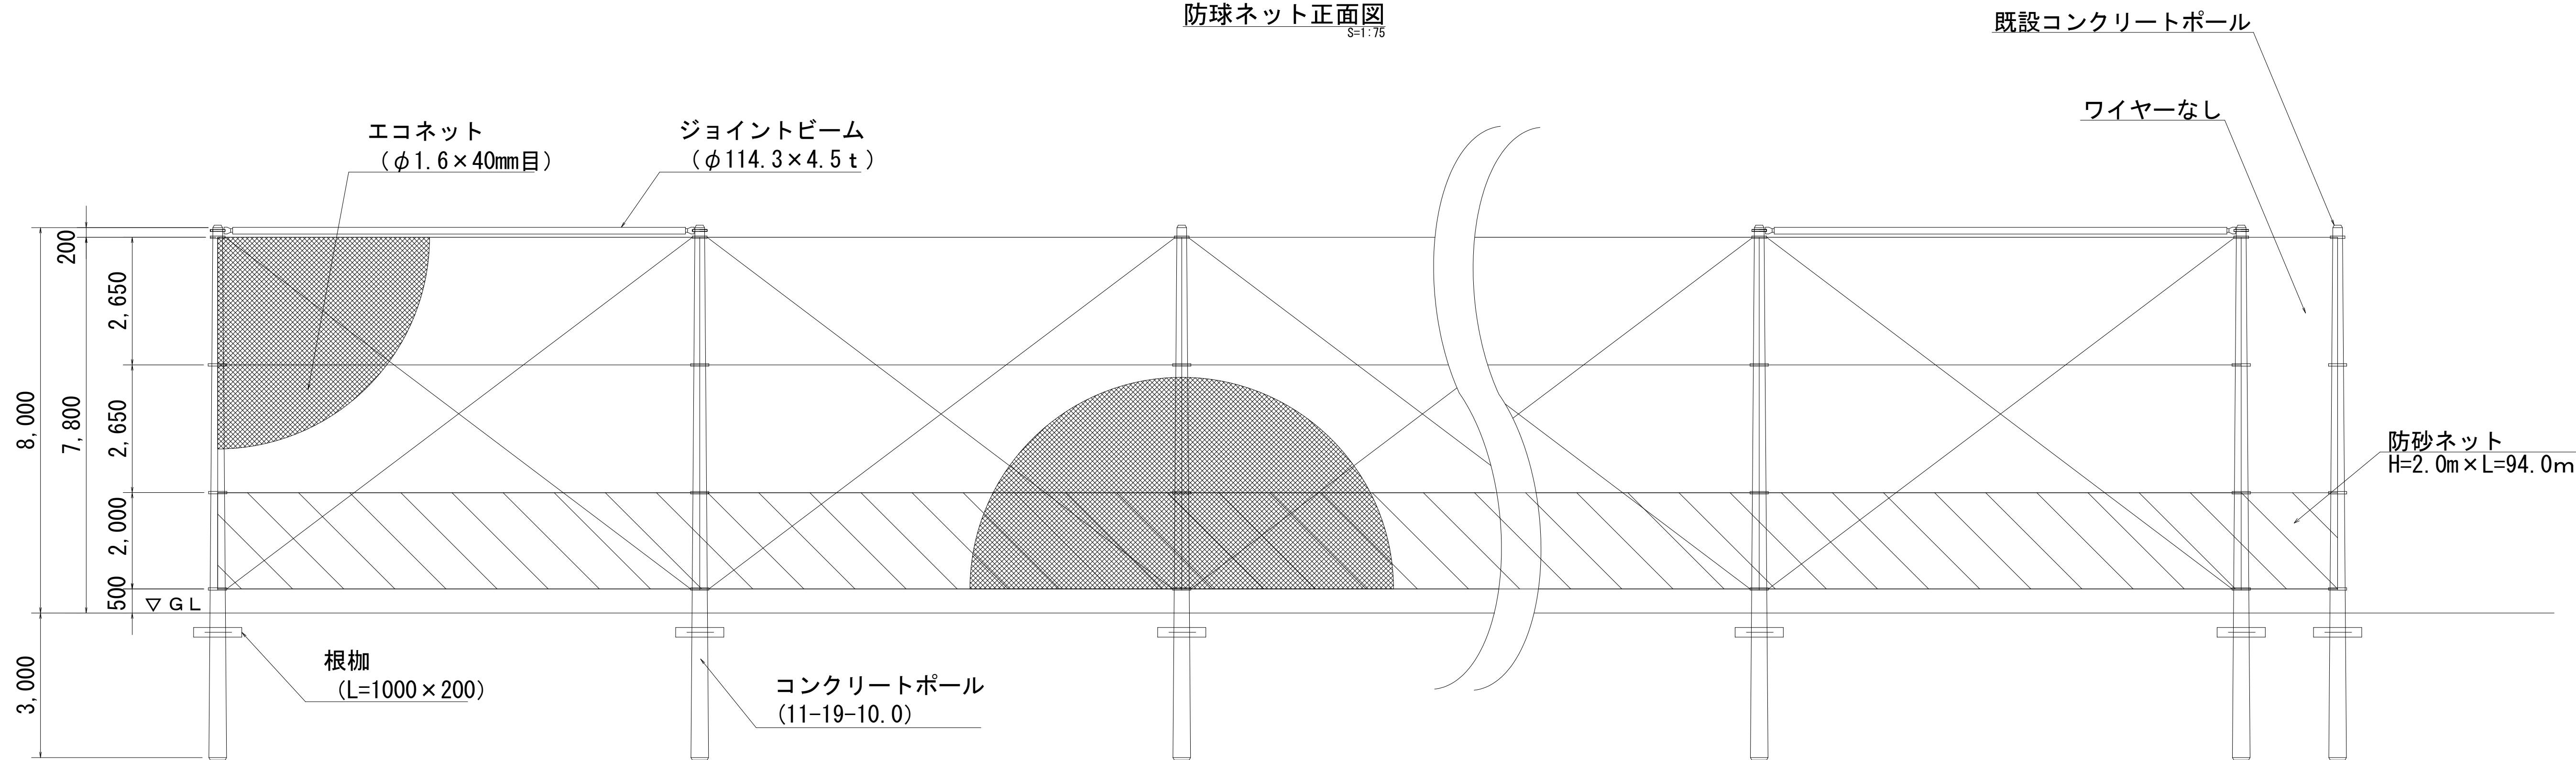


防球ネット詳細図 H=8.0m
S=1:40

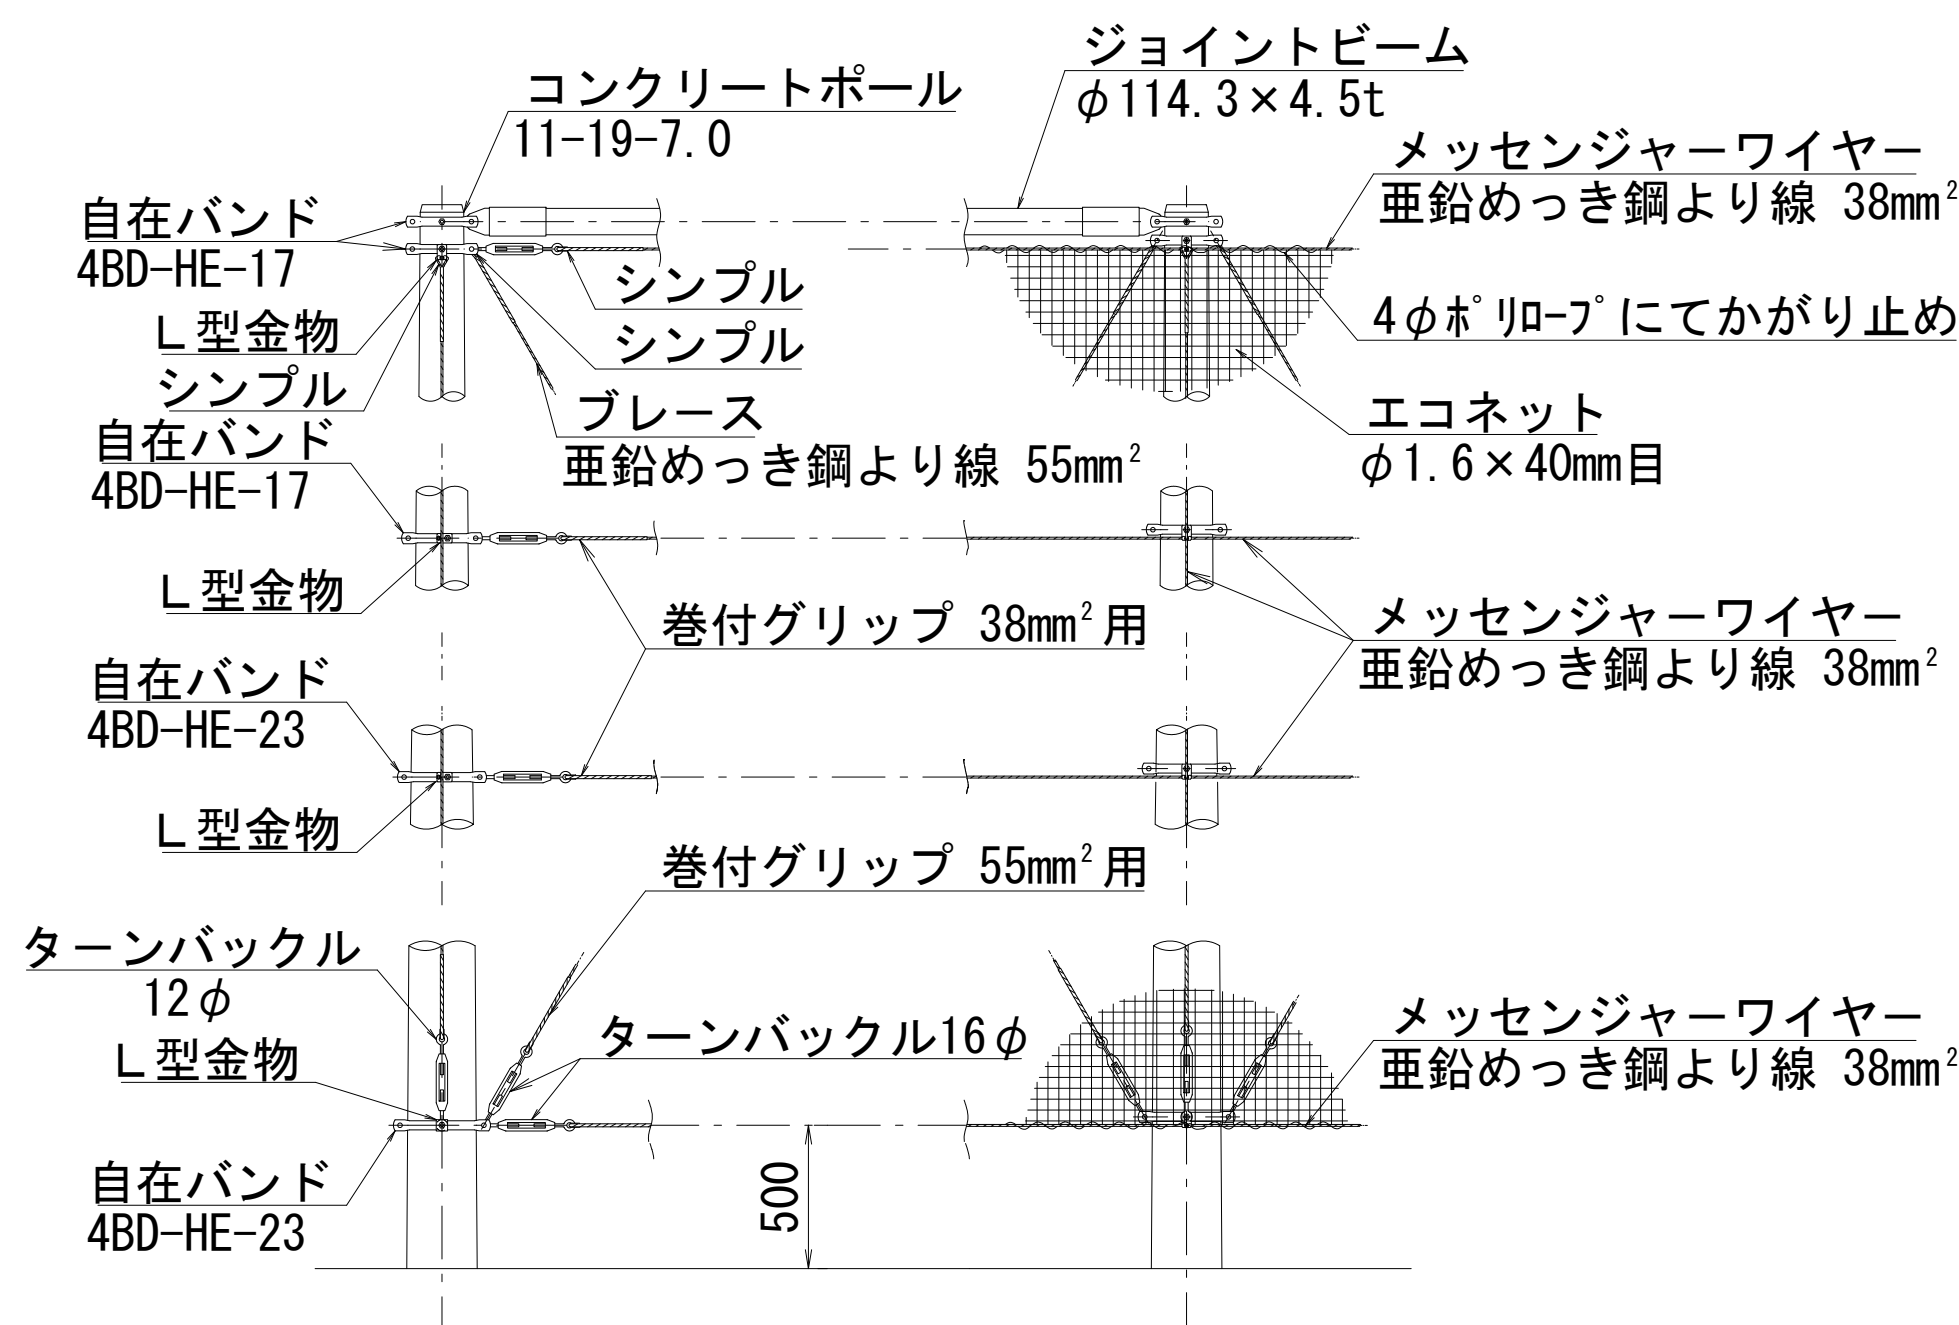

防球ネット詳細図 H=8.0m
S=1:75

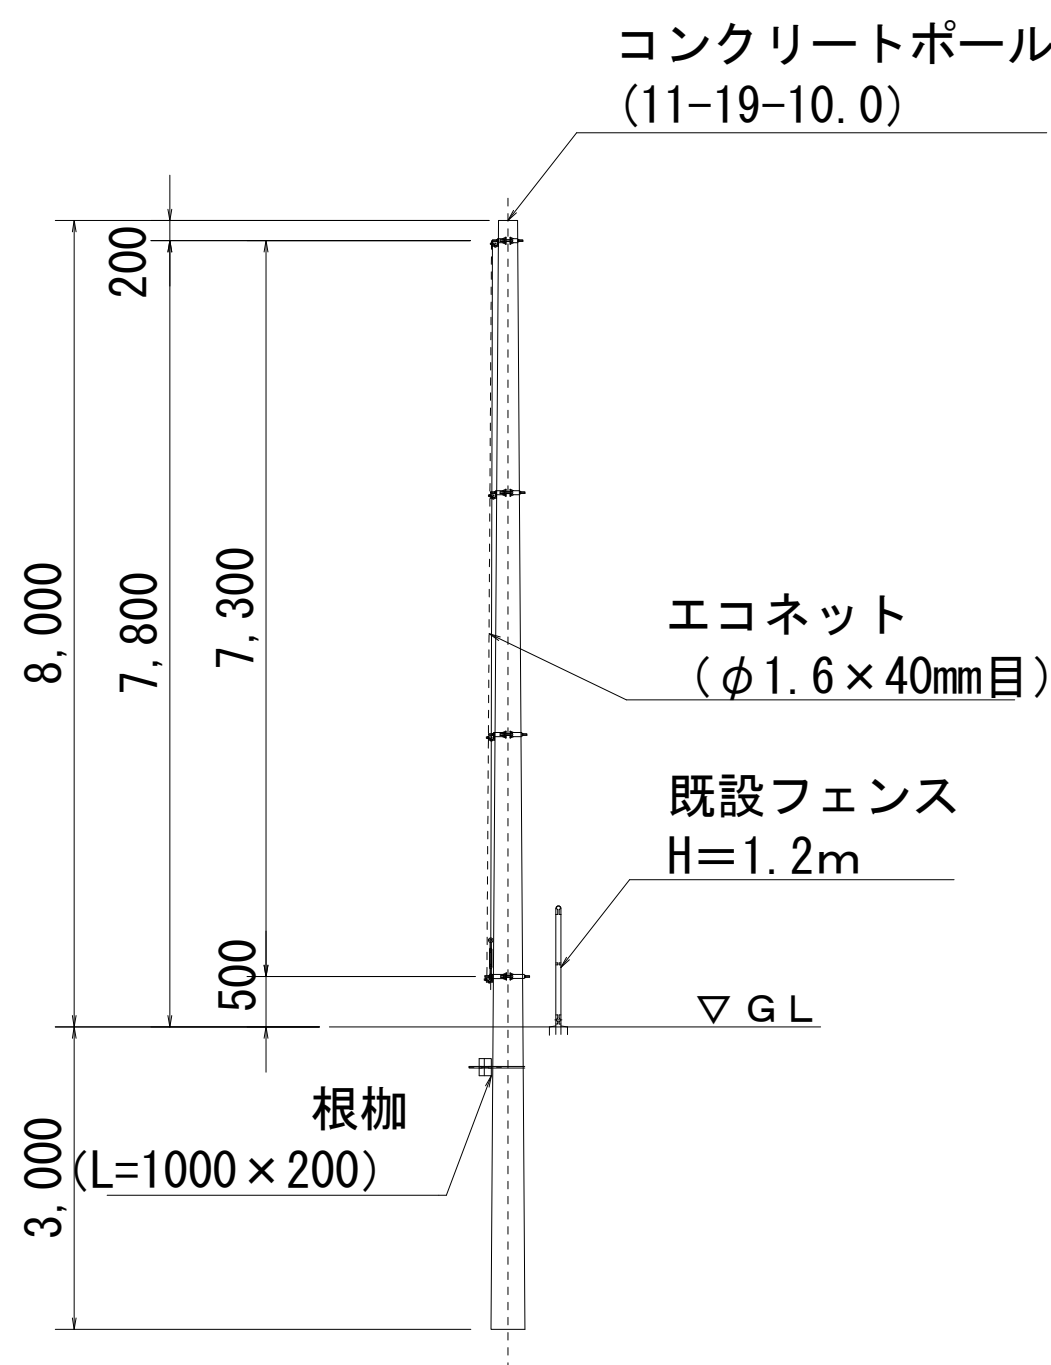

基礎詳細図 H=8.0m
S=1:40

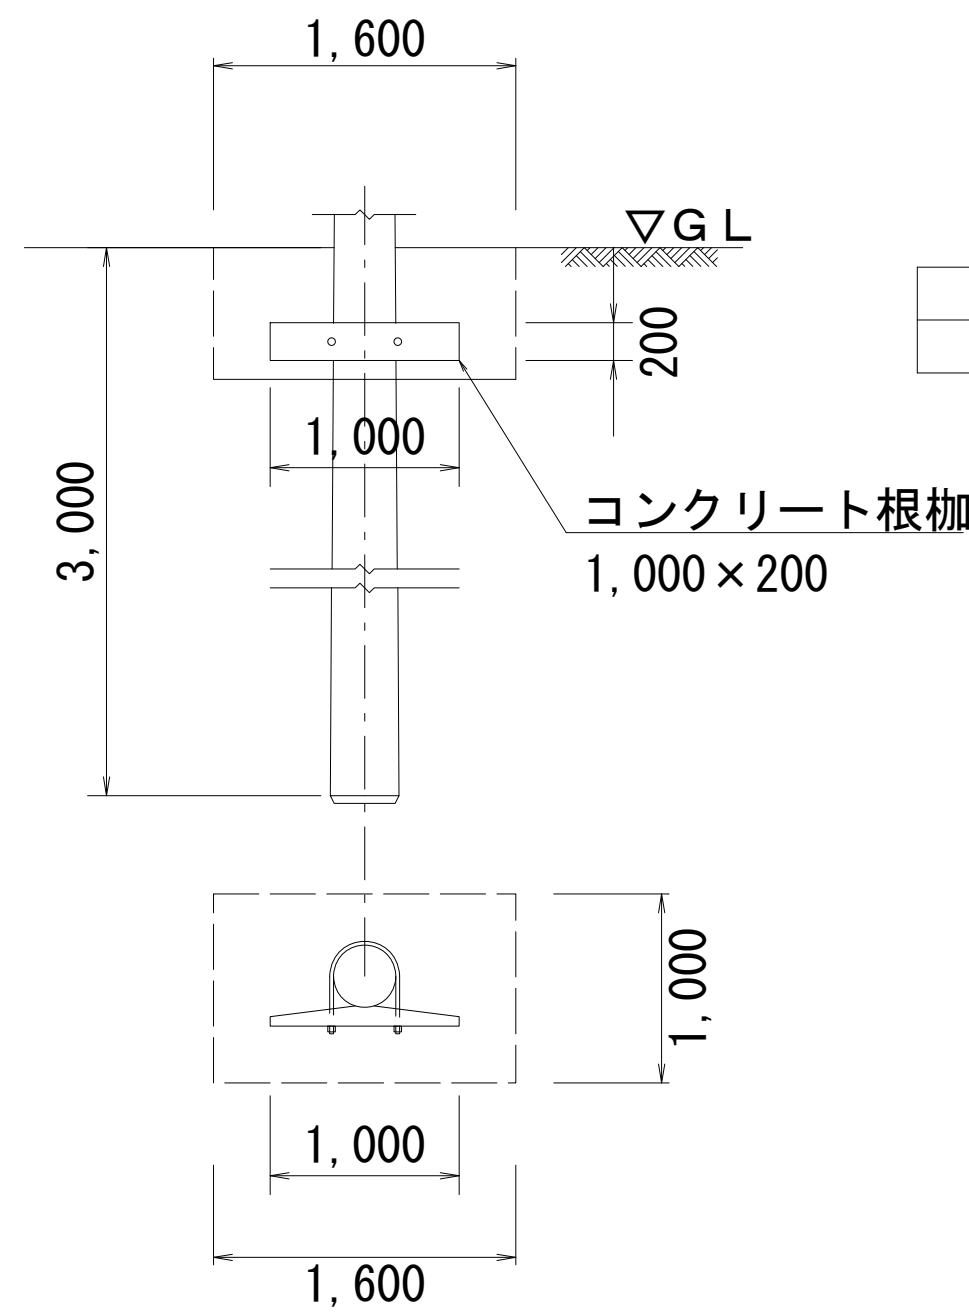


1箇所当り		
床掘り	0.91	m3
埋戻し	0.90	m3

※本図面はA1サイズを原寸とする。

工事名	令和6年度南教施第2号 津市立久居中学校防球ネット設置工事		
施工箇所名	津市久居西鷹跡町地内		
図面の種類	各種構造図 (1/2)		
縮尺	図示	図面番号	2/4
事業所名	津市建設部津南工事事務所		

各種構造図 (2/2)

照明器具姿図
E70073SAN9 (同等品以上) S=1:5

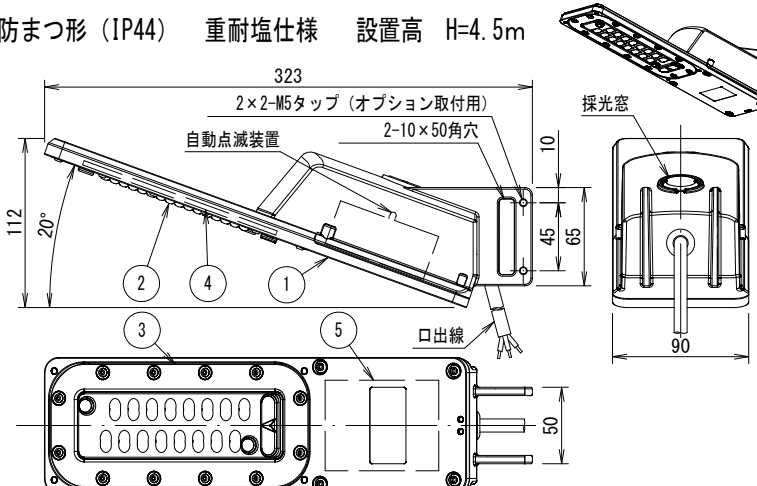


仕 上 色	アイボリー 半艶 日塗工27-90B
-------	--------------------

部番	部 品 名	材質・材厚	数量	備 考
1	本体	アルミダイカスト	1	合成樹脂焼付塗装
2	レンズ	ポリカーボネート	1	透明
3	レンズカバー	ポリカーボネート	1	白色
4	モジュール	組立品	1	
5	電源ユニット	組立品	1	

特性表

定格電圧 (V)	入力電力 (W)	入力電流 (A)	定格周波数 (Hz)
100	9.2	0.092	50/60
200	9.0	0.047	
242	9.1	0.042	

電線管
S=1:1

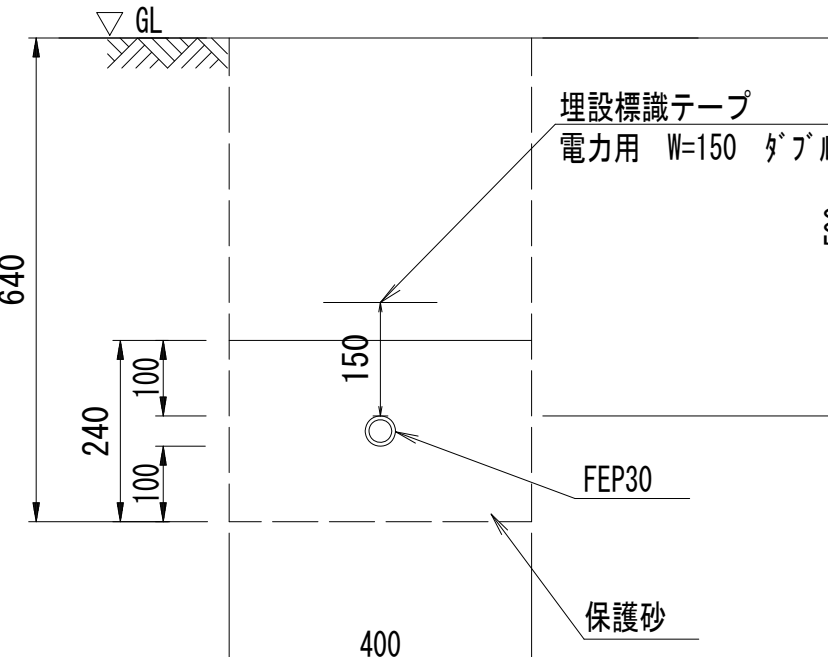


電線管			10m当	
名 称	規 格	單位	数 量	摘 要
電線管	FEPφ30	m	10.00	
砂基礎		m3	0.95	保護砂
基面整正		m2	4.0	

作業土工				10m当
床掘り	土砂	m3	2.6	
埋戻し	流用土	m3	1.6	

埋設標識テープ				10m当
名 称	規 格	単 位	数 量	摘 要
埋設標識テープ	電力用W=150φ'ﾌﾞﾙ	m	10.00	


自在バンド詳細図
IBI-312 (同等品以上) S=1:3

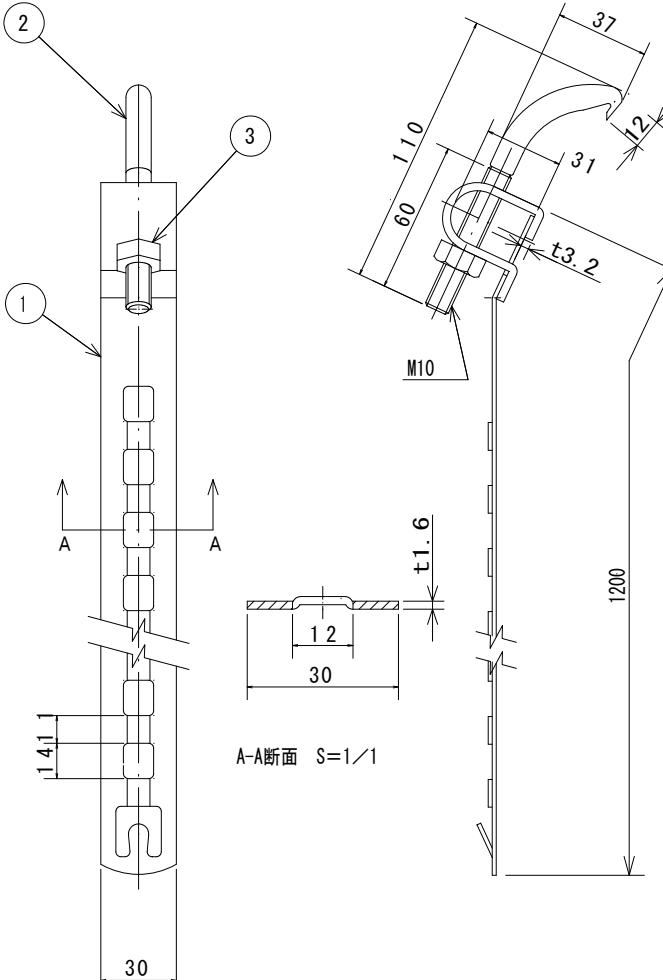

部番	部 品 名	材質・材厚	数量	備 考
1	本体	鋼板t1.6 (溶融亜鉛メッキ)	1	500 g
2	フックボルト	鋼線 (溶融亜鉛メッキ)	1	
3	六角ナット	鋼線 (溶融亜鉛メッキ)	1	M10

注) 適用径範圍: $\phi 370$ 以

照明用ハット・ホール詳細図(参考)
MH 600×600×600 S=1:

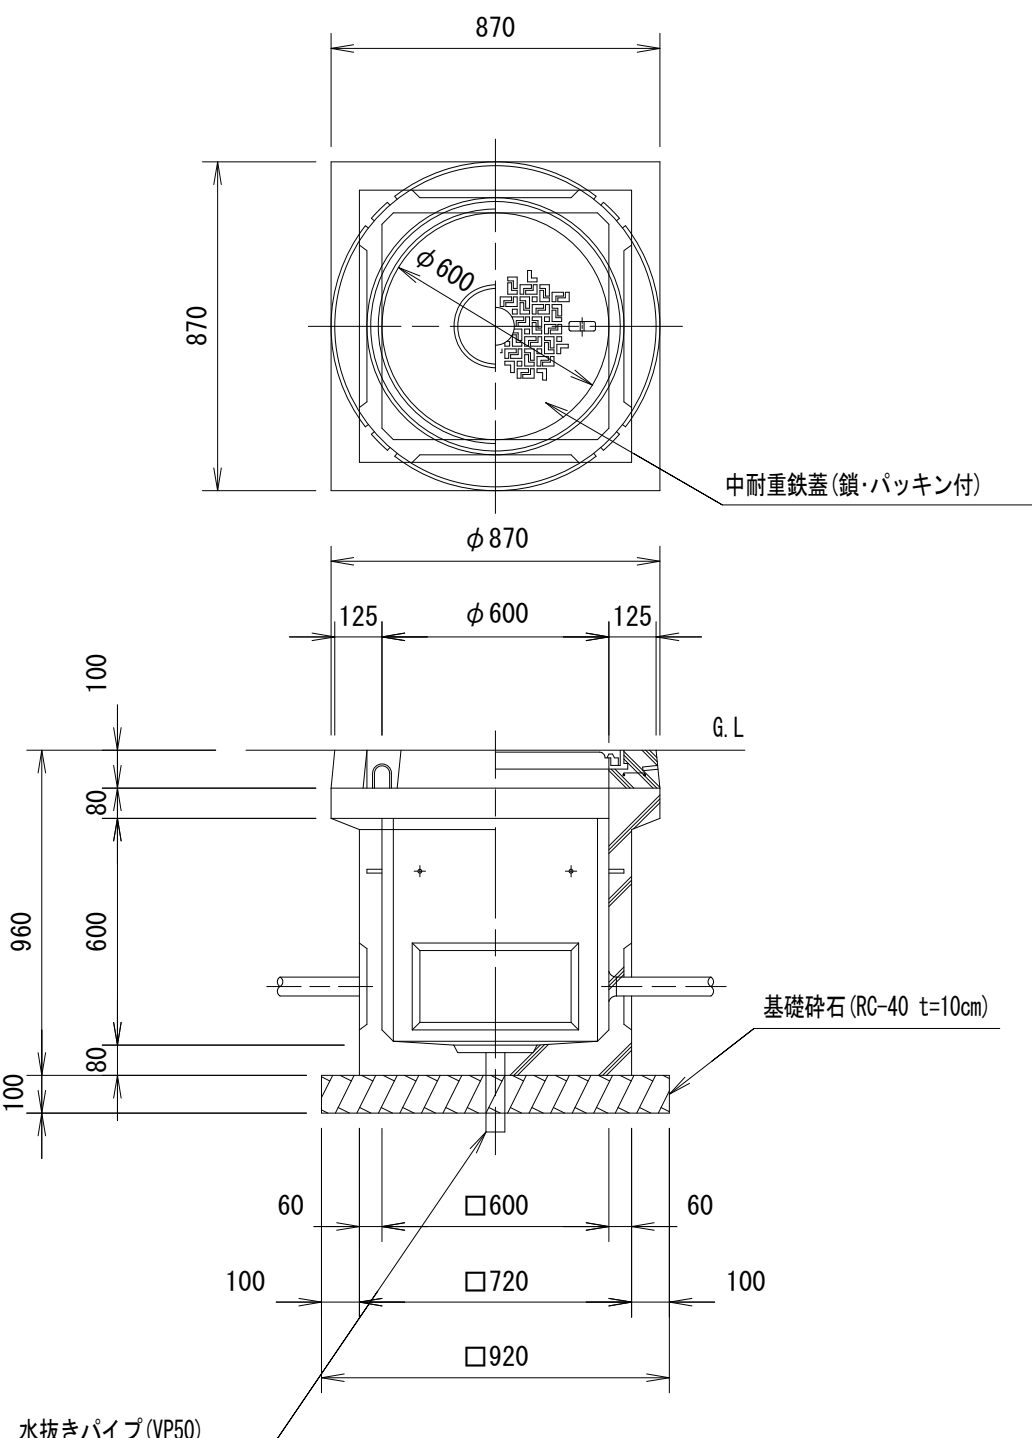


照明用ハンドホール			10.0箇所当	
名 称	規 格	単 位	数 量	備 考
ハンドホール	600×600×600	基	10.00	中継室設置機・パナソニック
基礎砕石	RC-40 t=10cm	m ²	8.46	
水抜きパイプ	VP50	m	2.10	
基面整正		m ²	8.46	

※本図面はA1サイズを原寸とする。

工 事 名	令和6年度南教施第2号 津市立久居中学校防球ネット設置工事		
施工箇所名	津市久居西鷹跡町地内		
図面の種類	各 種 構 造 図 (2/2)		
縮 尺	図示	図面番号	3/4
事業所名	津市建設部津南工事事務所		

仮設平面図
【参考】

S=1:150

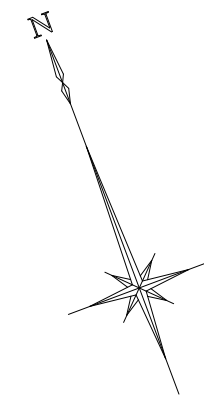


仮囲い
L=94.0m (H=3.0m)

敷鉄板
A=13.5m²

仮囲い工詳細図
(参考図)

S=1:100

敷鉄板		1式当り		
名 称	規 格	単 位	数 量	適 用
敷鉄板	22×1524×3048	m2	13.5	設置・撤去

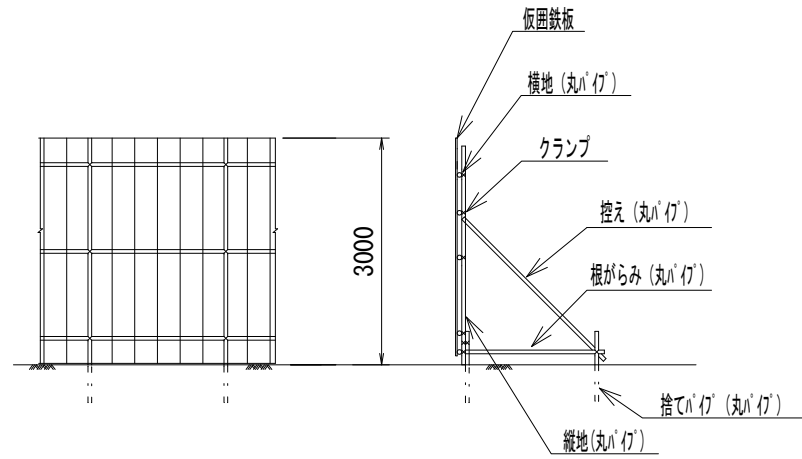

※本図面はA1サイズを原寸とする。

工 事 名	令和6年度南教施第2号 津市立久居中学校防球ネット設置工事		
施工箇所名	津市久居西鷹跡町地内		
図面の種類	仮 設 平 面 図 (参 考)		
縮 尺	図 示	図面番号	4/4
事 業 所 名	津市建設部津南工事事務所		