
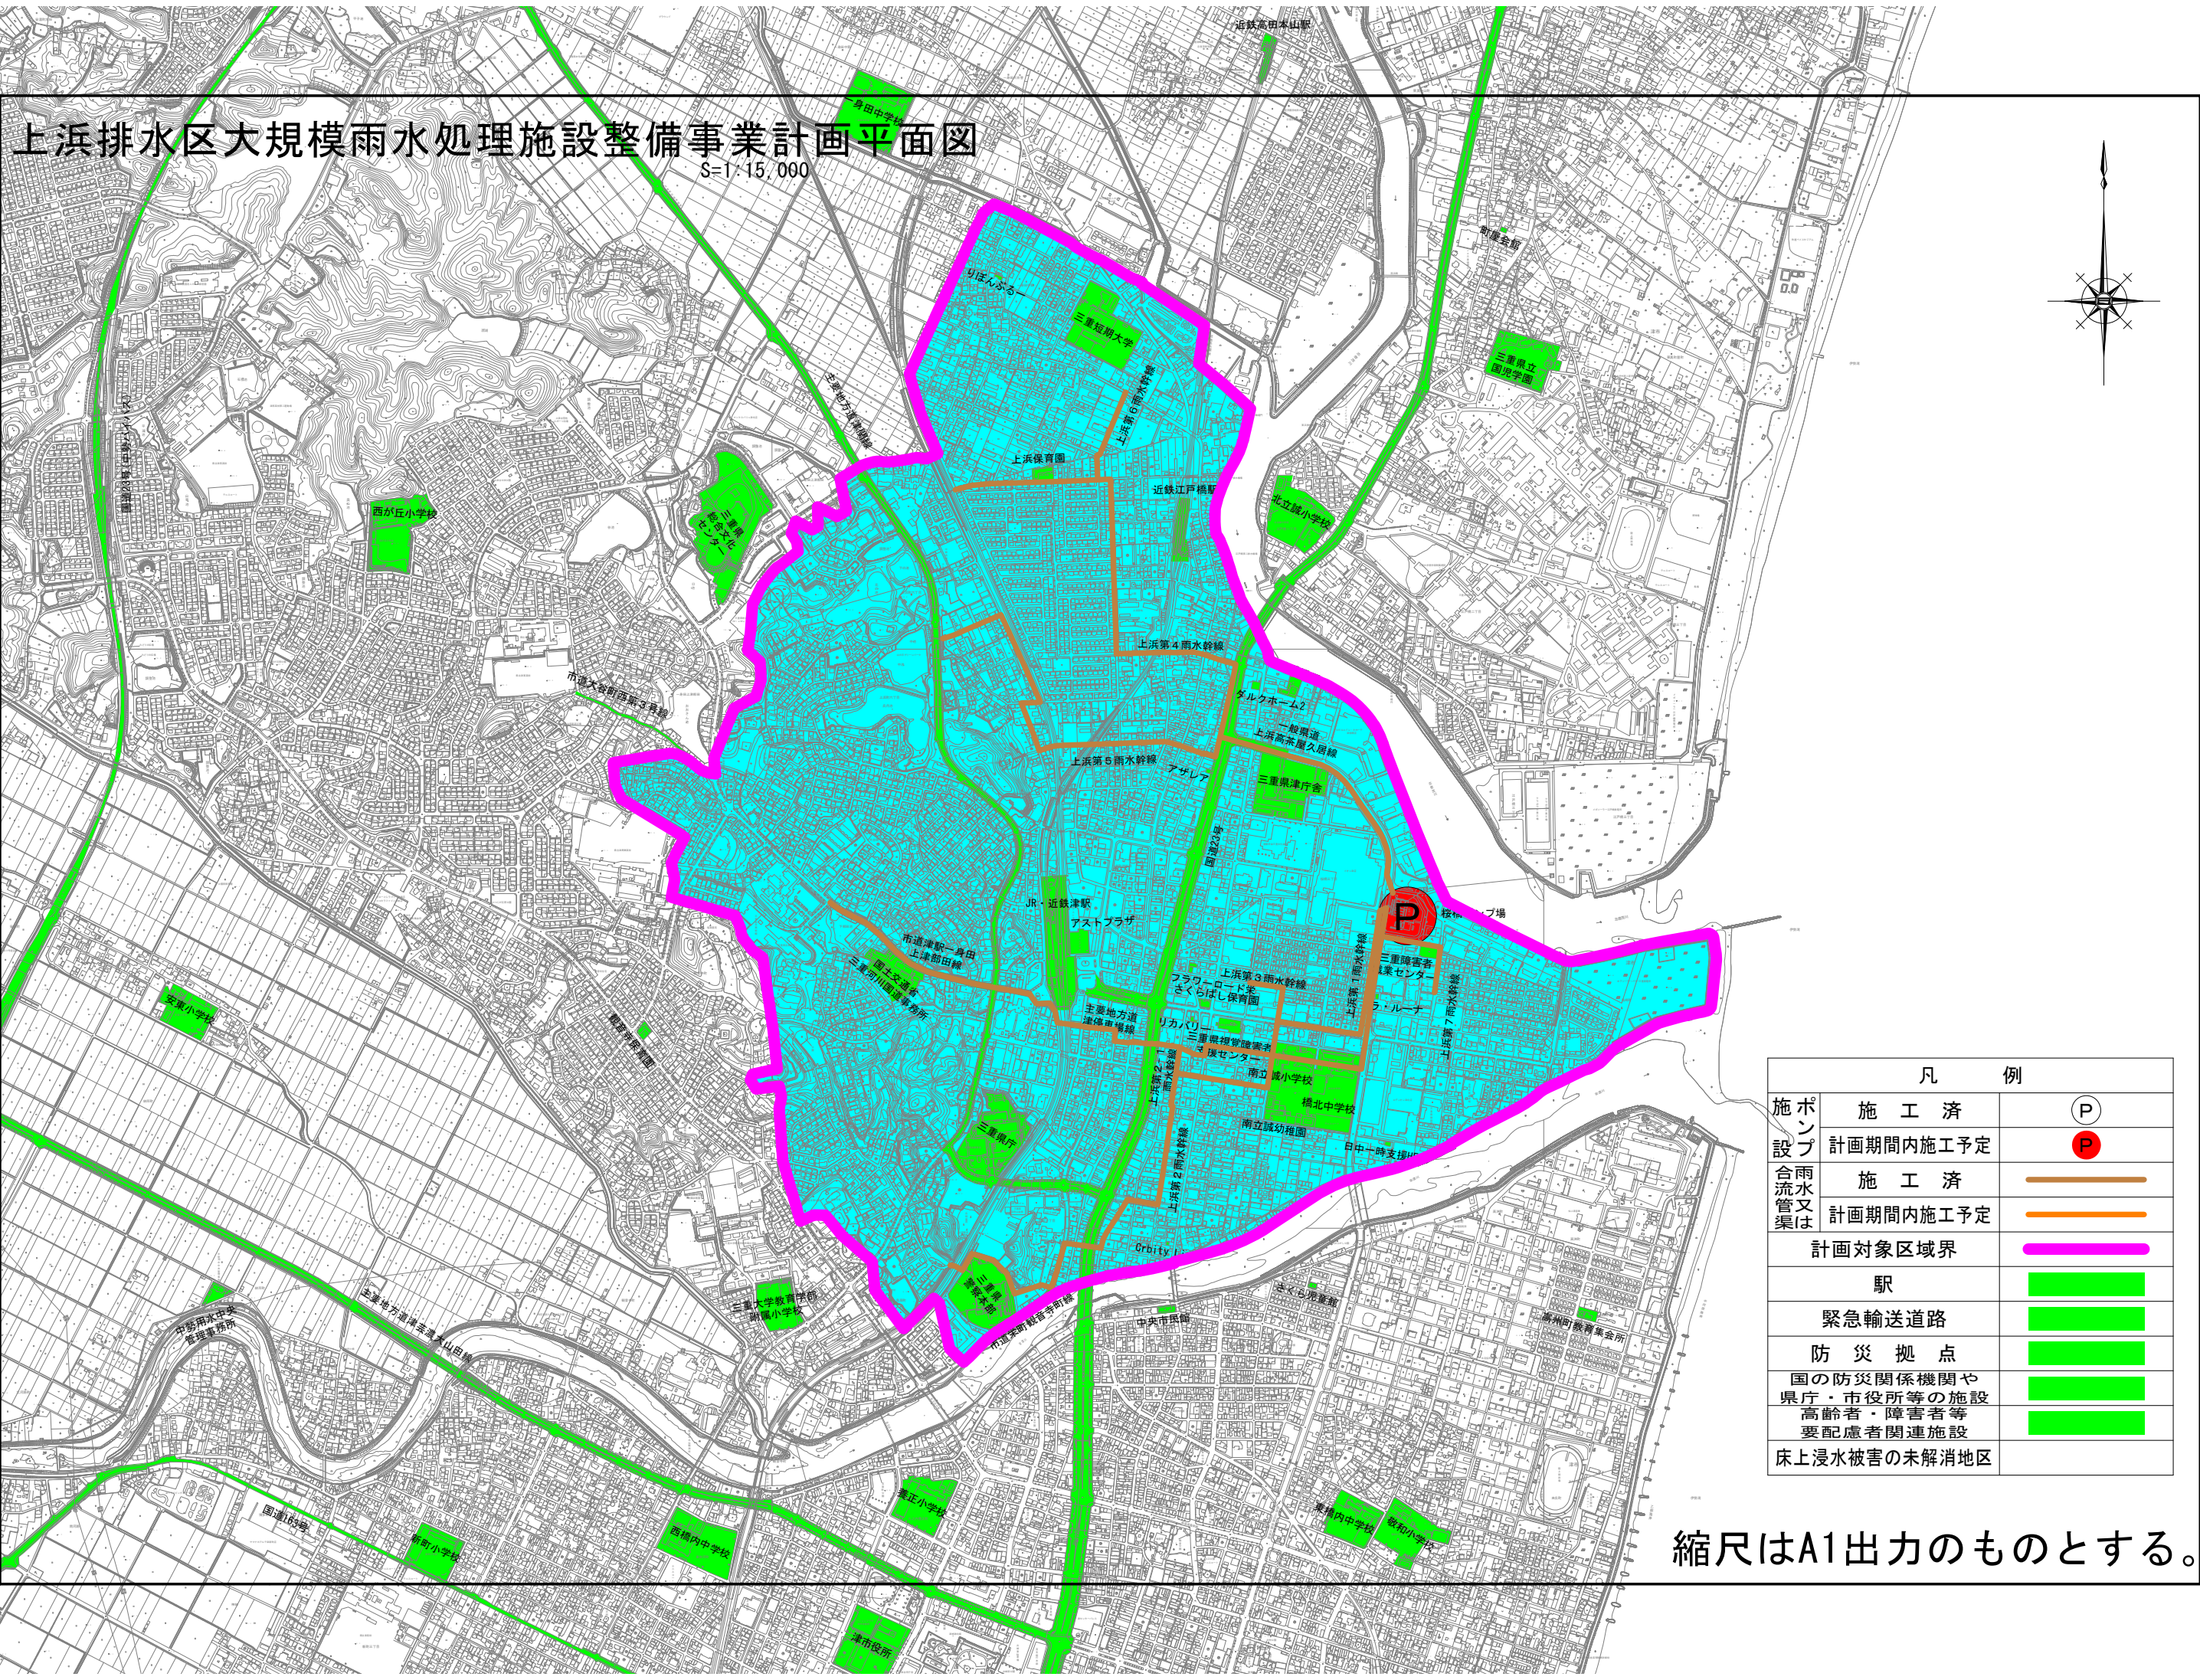


上浜排水区大規模雨水処理施設整備事業計画平面図

S=1:15,000

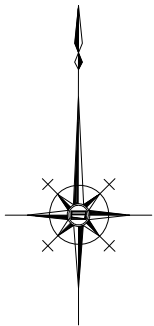

凡 例		
施設	施 工 済	Ⓟ
	計画期間内施工予定	Ⓟ
合雨水管又は渠	施 工 済	—
	計画期間内施工予定	—
計画対象区域界		—
駅		■
緊急輸送道路		■
防 災 拠 点		■
国の防災関係機関や県庁・市役所等の施設		■
高齢者・障害者等要配慮者関連施設		■
床上浸水被害の未解消地区		■

縮尺はA1出力のものとする。