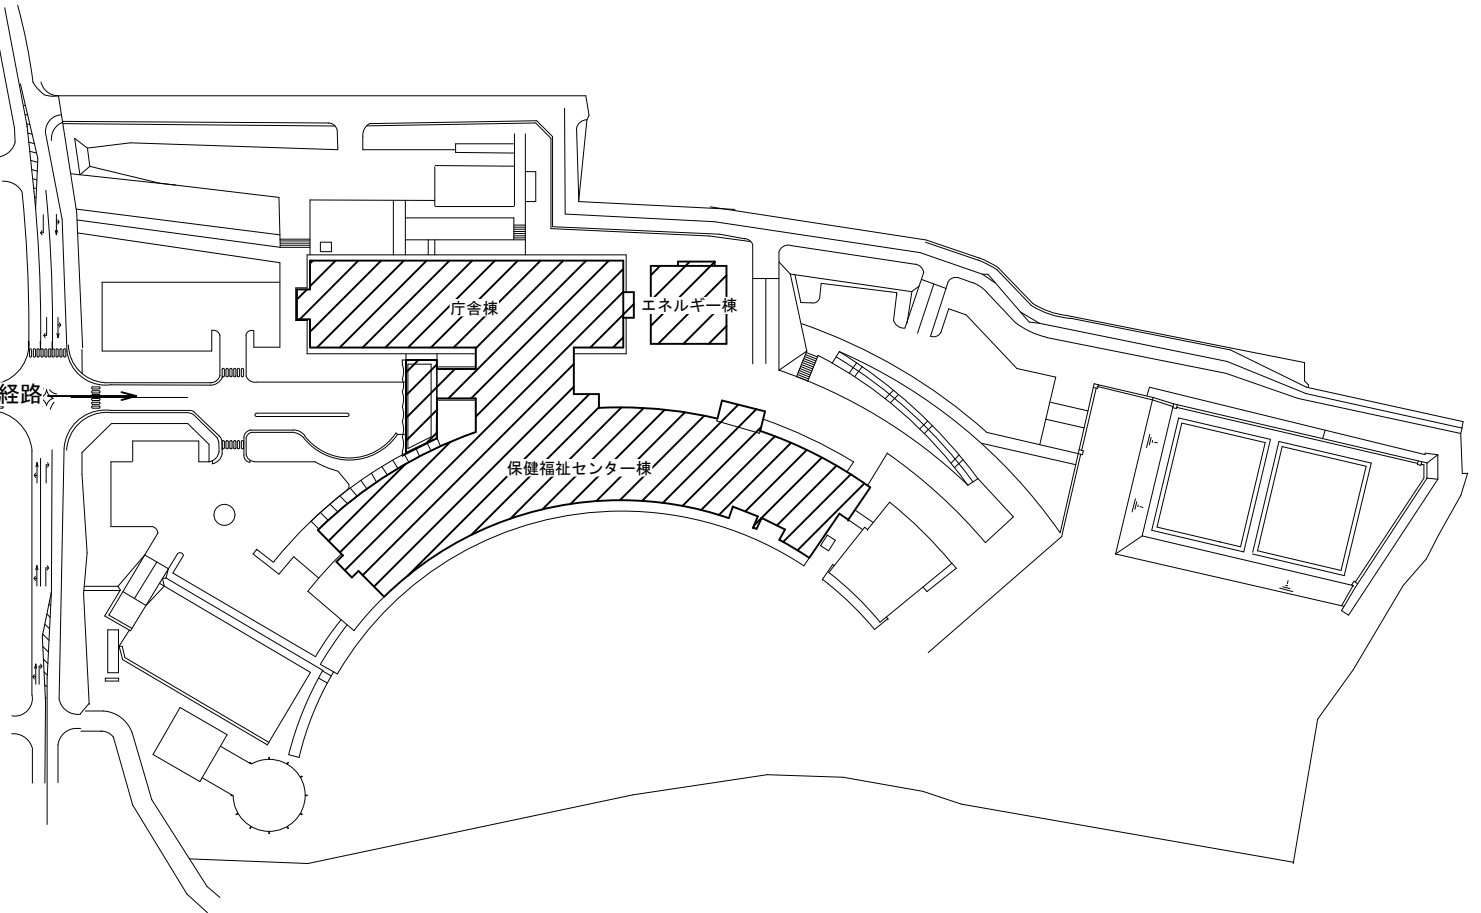




位置図



修繕車輛進入経路



配置図



: 修繕対象範囲を示す

特記事項

(修繕概要)

本修繕は、津市芸濃庁舎における、照明器具の取替修繕を行うものである。

(施工条件)

- ・契約締結後速やかに詳細な工程を調整の上決定すること。
- ・作業着手までの期間に調査及び、施工計画書等を作成し、市監督員の承諾を得ること。
- ・作業着手までの施設内調査は、事前に市監督員の承諾を得るものとし、施設運営に影響を与えない範囲とする。
- ・修繕期間中も施設を利用するため、安全対策には十分配慮すること。なお、作業日については、施設運営に支障をきたさないよう監督員、施設管理者と打合せをし、修繕の日程を決めること。
- ・足場設置については、事前に市監督員の承諾を得るものとし、施設運営に影響の与えないよう最低限の期間とすること。
- ・大型車両の出入りの際には誘導員を配置すること。
- ・作業着手前には、現況状況把握の為に破損箇所等あれば、写真に記録しておくこと。また、修繕過程に於いて既設施設に破損等を与えた場合は、受注者の負担に於いて速やかに復旧すると共に市監督員に報告をすること。
- ・設計書に明記なくとも機能上及び構造上当然必要と認められるものは本修繕に含む。
なお、内訳書の数量は参考とし、当図面を優先する。
- ・修繕用水、電力については既存の施設を無償で利用できる。但し、施設運営に影響しないよう事前に打合わせのうえ計画し施工すること。
- ・修繕用車両及び修繕関係車両は、周辺道路に駐車しないこと。
- ・受注者は再生資源の利用又は建設副産物の搬出がある場合は、修繕着手及び 修繕完了後に「再生資源利用計画書（実施書）」、「再生資源利用促進計画書(実施書)」を監督員に提出することとし、修繕着手前にはJACICが運営する「建設副産物情報交換システム」へデータ入力し、修繕完了時にはシステムへ実績報告を行うこと。
- ・修繕の前後で照明器具の照度測定を行うこと。
- ・執務室については、原則土曜・日曜・祝日に作業を行うこと。

(解体撤去処分)

- ・本修繕により発生する廃材は、産業廃棄物となるため関係法令により適切に処理すること。
また、修繕着手前に、施工方法を記した施工計画書を市監督員に提出し承諾を得ること。
- ・修繕完了後、マニフェストA・B2・D票を市監督員に提示すること。
- ・修繕着手に先立ち、石綿含有建材の使用について、目視、設計図書及び貸与資料等により書面調査及び現地調査し、監督職員に報告すること。
- ・「廃棄物の処理及び清掃に関する法律」「労働安全衛生法」「大気汚染防止法」等を遵守すること。

図面及び特記仕様書に記載されていない事項は、以下による

国土交通省大臣官房官庁営繕部監修

「公共建築工事標準仕様書（建築、電気、機械設備工事編）令和4年版」

「公共建築改修工事標準仕様書（建築、電気、機械設備工事編）令和4年版」

「公共建築設備工事標準図（電気、機械設備工事編）令和4年版」





























「建築、電気、機械設備工事監理指針令和4年版」


独立行政法人 建築研究所監修


「建築設備耐震設計・施工指針2014年版」

津市芸濃庁舎照明器具取替修繕		縮尺 NS
図面名称	位置図・配置図	原図：A 3
		No. 1/9
津市建設部営繕課		

A202b	FL20WX2	B322	FHF32W×2	高出力型、鏡光用	C322	FHF32W×2	高出力型	D322	FHF32W×2	高出力型	E321	FHF32W×1	F202	FL20W×2	G321	FHF32W×1	H321	FHF32W×1	高出力型	I322	FHF32W×2		
													F322	FHF32W×2						I322b	FHF32W×2+1L40W×1		
													F322W	FHF32W×2	防雨型		防雨型			I322W	FHF32W×2	防雨型	
J324	FHP32W×4	K233	FHP23W×3		L321	FHF32W×1		M322	FHF32W×2		N323	FHP32W×3	O901	FHT32W×1		P321	FHT32W×1		Q201	FL20W×1		R181	FDL18W×1
J323	FHP32W×3		K323	FHP32W×3																			
			K453	FHP45W×3																			
S201	パナビームH200W×1	T322	FHT32W×2		U161	FHT16W×1		V901	JD90W×1		W181	FDL18W×1	X201	FL20W×1		Y91	FCL9W×1		Z601	60Wミニクリプトン球×1		a150	パナビーム球150W×1
					U241	FHT24W×1																	
					U321	FHT32W×1																	
					U421	FHT42W×1																	
b351	35形CDM-R	d241a	FHT24W×1		d241	FHT24W×1		f432	FCL40W+32W		x401	40形ミニレフ球×1	h181	FPL18W×1									
イ201b	FL20W×1	ロ50	JD50W×1					ニ20B	B級B.L形(20B形)+音声点滅式		ホ20A	B級B.H形(20A形)	ヘ20B	B級B.L形(20B形) 両面型		チ20B	B級B.L形(20B形)		リ10C	C級(10形)			
		ロ50A	JD50W×1	露出型				ニ20Ba	B級B.L形(20B形)+音声点滅式 (パネル矢印付に取り替え)										リ20B	B級B.L形(20B形)			
	非常電源内蔵型		非常電源別置型					非常電源内蔵型		非常電源内蔵型		非常電源内蔵型		非常電源内蔵型		非常電源内蔵型		非常電源内蔵型		リ20A	B級B.H形(20B形)		
																				リ20Ba	B級B.L形(20B形)(パネル矢印付に取り替え)		
																			リ20Ab	B級B.H形(20B形)(パネル矢印付に取り替え)			
I401	HF400W	防雨型	ル20B	B級B.L形(20B形)+音声点滅式 片面型	ヲ322	FHF32W×2	安全増防爆型	BL322	FHF32W シーリングライト		HG170	HG170W コンパクト投光器	MT70	MT70W ブラケット		WL40	Hf32W	防雨型	SP42	FHT42W スポット			
			非常電源内蔵型																				

     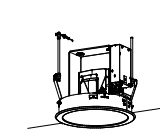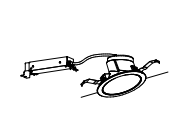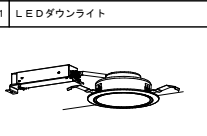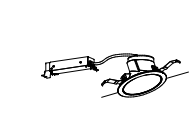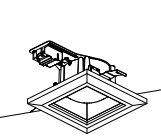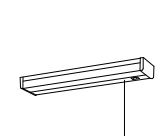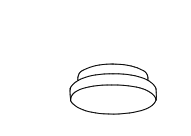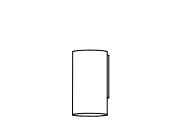               
A202b	LED階段灯	B322	LEDベースライト	C322	LEDベースライト	D322	LEDベースライト	E321	LEDベースライト	F202	LEDベースライト	G321	LEDベースライト	H321	LEDベースライト	I322	LEDベースライト
										F322	LEDベースライト					I322b	LEDベースライト+LED非常照明
																	
	参考型番：NNCF22115LE9	参考型番：XLX466EENPLE9	参考型番：XLX465EENTLE9	公共型番：LRS3-4-65	公共型番：LRS3-4-30					公共型番：LSS10-2-15 公共型番：LSS10-4-65 公共型番：LSS10MP/RP-4-64	公共型番：LSS9-4-30	公共型番：LSS1-4-30	公共型番：LSS1-4-30			参考型番：XLX460KENPLE9 参考型番：XLX460KENPLE9 NNLG01517 参考型番：XLW462KENZLE9	
J323	LEDスクエアベースライト	K233	LEDスクエアベースライト	L321	LEDベースライト	M322	LEDベースライト	N323	LEDスクエアベースライト	O901	LED傾斜天井用ダウンライト	P321	LEDブラケット	Q201	LEDミラーライト	R181	LEDブラケット
J324	LEDスクエアベースライト	K323	LEDスクエアベースライト														
																	
	参考型番：XL373PEVJLA9 参考型番：XL374PEVJLA9	参考型番：XL553LWVKLE9 参考型番：XL373PEVJLA9 参考型番：XL383CBVLA9	参考型番：FYY46000LT9 LDL40SN2938K	参考型番：NNFW42500KLE9 LDL40SN2938K	参考型番：XL573WAVKLA9					参考型番：XND2061ANLE9 リニューアルプレート：NNN80007	参考型番：LGB81665LE1	参考型番：NNN13510LE	参考型番：LGB81700LE1				
S201	LED高天井用ダウンライト	T322	LED傾斜天井用ダウンライト	U161	LEDダウンライト	V901	LED傾斜天井用ダウンライト	W181	LEDダウンライト	X201	LEDキッチンライト	Y91	LEDポーチライト	Z601	LEDブラケット	a150	LEDスポットライト
																	
	参考型番：XND9931FSKLR9	参考型番：XND2561ANLE9	公共型番：LRS1-05 公共型番：LRS1-08 公共型番：LRS1-13 公共型番：LRS1-17	参考型番：XND2061ANLE9 リニューアルプレート：NNN80005K	参考型番：XAD3125NCB1 リニューアルプレート：LGK02004	参考型番：LGB52095LE1	参考型番：LGB87024F	参考型番：NYT1073NLE9									
b351	LEDスポットライト	d241a	LEDシーリングライト	d241	LEDダウンライト	f432	LEDペンダント	h401	LEDスポットライト	h181	LEDポーチライト					特注金具	
																	
	参考型番：NYT1023NKLE9	参考型番：NNN53820B	参考型番：XND1567SNLE9	参考型番：LGB14625LE1	参考型番：LGW40587LE	参考型番：LGW80201LE1											
I201b	LED非常照明	Q50	LED非常照明	Q50A	LED非常照明	ニ20B	B級B.L形(20B形) 十音声点滅式	ホ20A	B級B.H形(20A形)	ヘ20B	B級B.L形(20B形) 両面型	チ20B	B級B.L形(20B形) 両面型	リ20A	B級B.H形(20B形)		
						ニ20Ba	B級B.L形(20B形) 十音声点滅式 (パネル矢印付に取替え)							リ20B	B級B.L形(20B形)		
	非常電源内蔵型	非常電源別置型	非常電源別置型	非常電源内蔵型	非常電源内蔵型	非常電源内蔵型	非常電源内蔵型	非常電源内蔵型	非常電源内蔵型	非常電源内蔵型	非常電源内蔵型	非常電源内蔵型	非常電源内蔵型	リ10C	C級(10形)		
	公共型番：K1-LSS9-2-15		公共型番：K0-LRS1-D10		参考型番：NNF84005		公共型番：SH1-FBC20AF-BL		公共型番：SH1-FBC20-BH		公共型番：ST1-FRF23P-BL		公共型番：ST1-FSF23-BL		公共型番：SH1-FSF20-BH 公共型番：SH1-FBF20-BL 公共型番：SH1-FBF20-C		
I401	LED投光器	ル20B	B級B.L形(20B形) 十音声点滅式 片面型	ヲ322	LED安全増防爆型	BL322	LEDベースライト	HQ170	LED投光器	MT70	LEDブラケットライト	WL40	LEDウォールライト 防湿・防雨型	SP42	LEDシーリングライト		
															参考型番：NCN25300SLE1 ※取付に特注金具必要(右図を参照)		
	参考型番：NYS15371KLE9	公共型番：SH1-FBF20AF-BL	参考型番：XLJ4300LE9	参考型番：XLX469DENLE9	参考型番：NYS15040KLE7	参考型番：NYY41023LE1	参考型番：NNFW41835LE9										

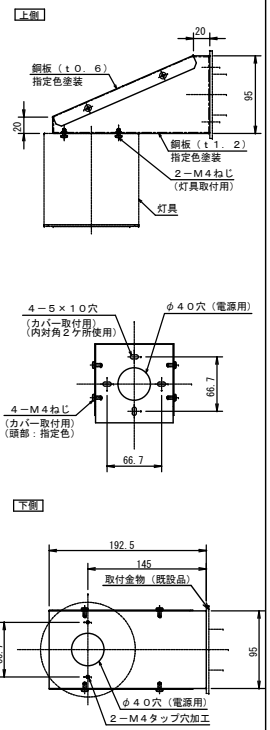

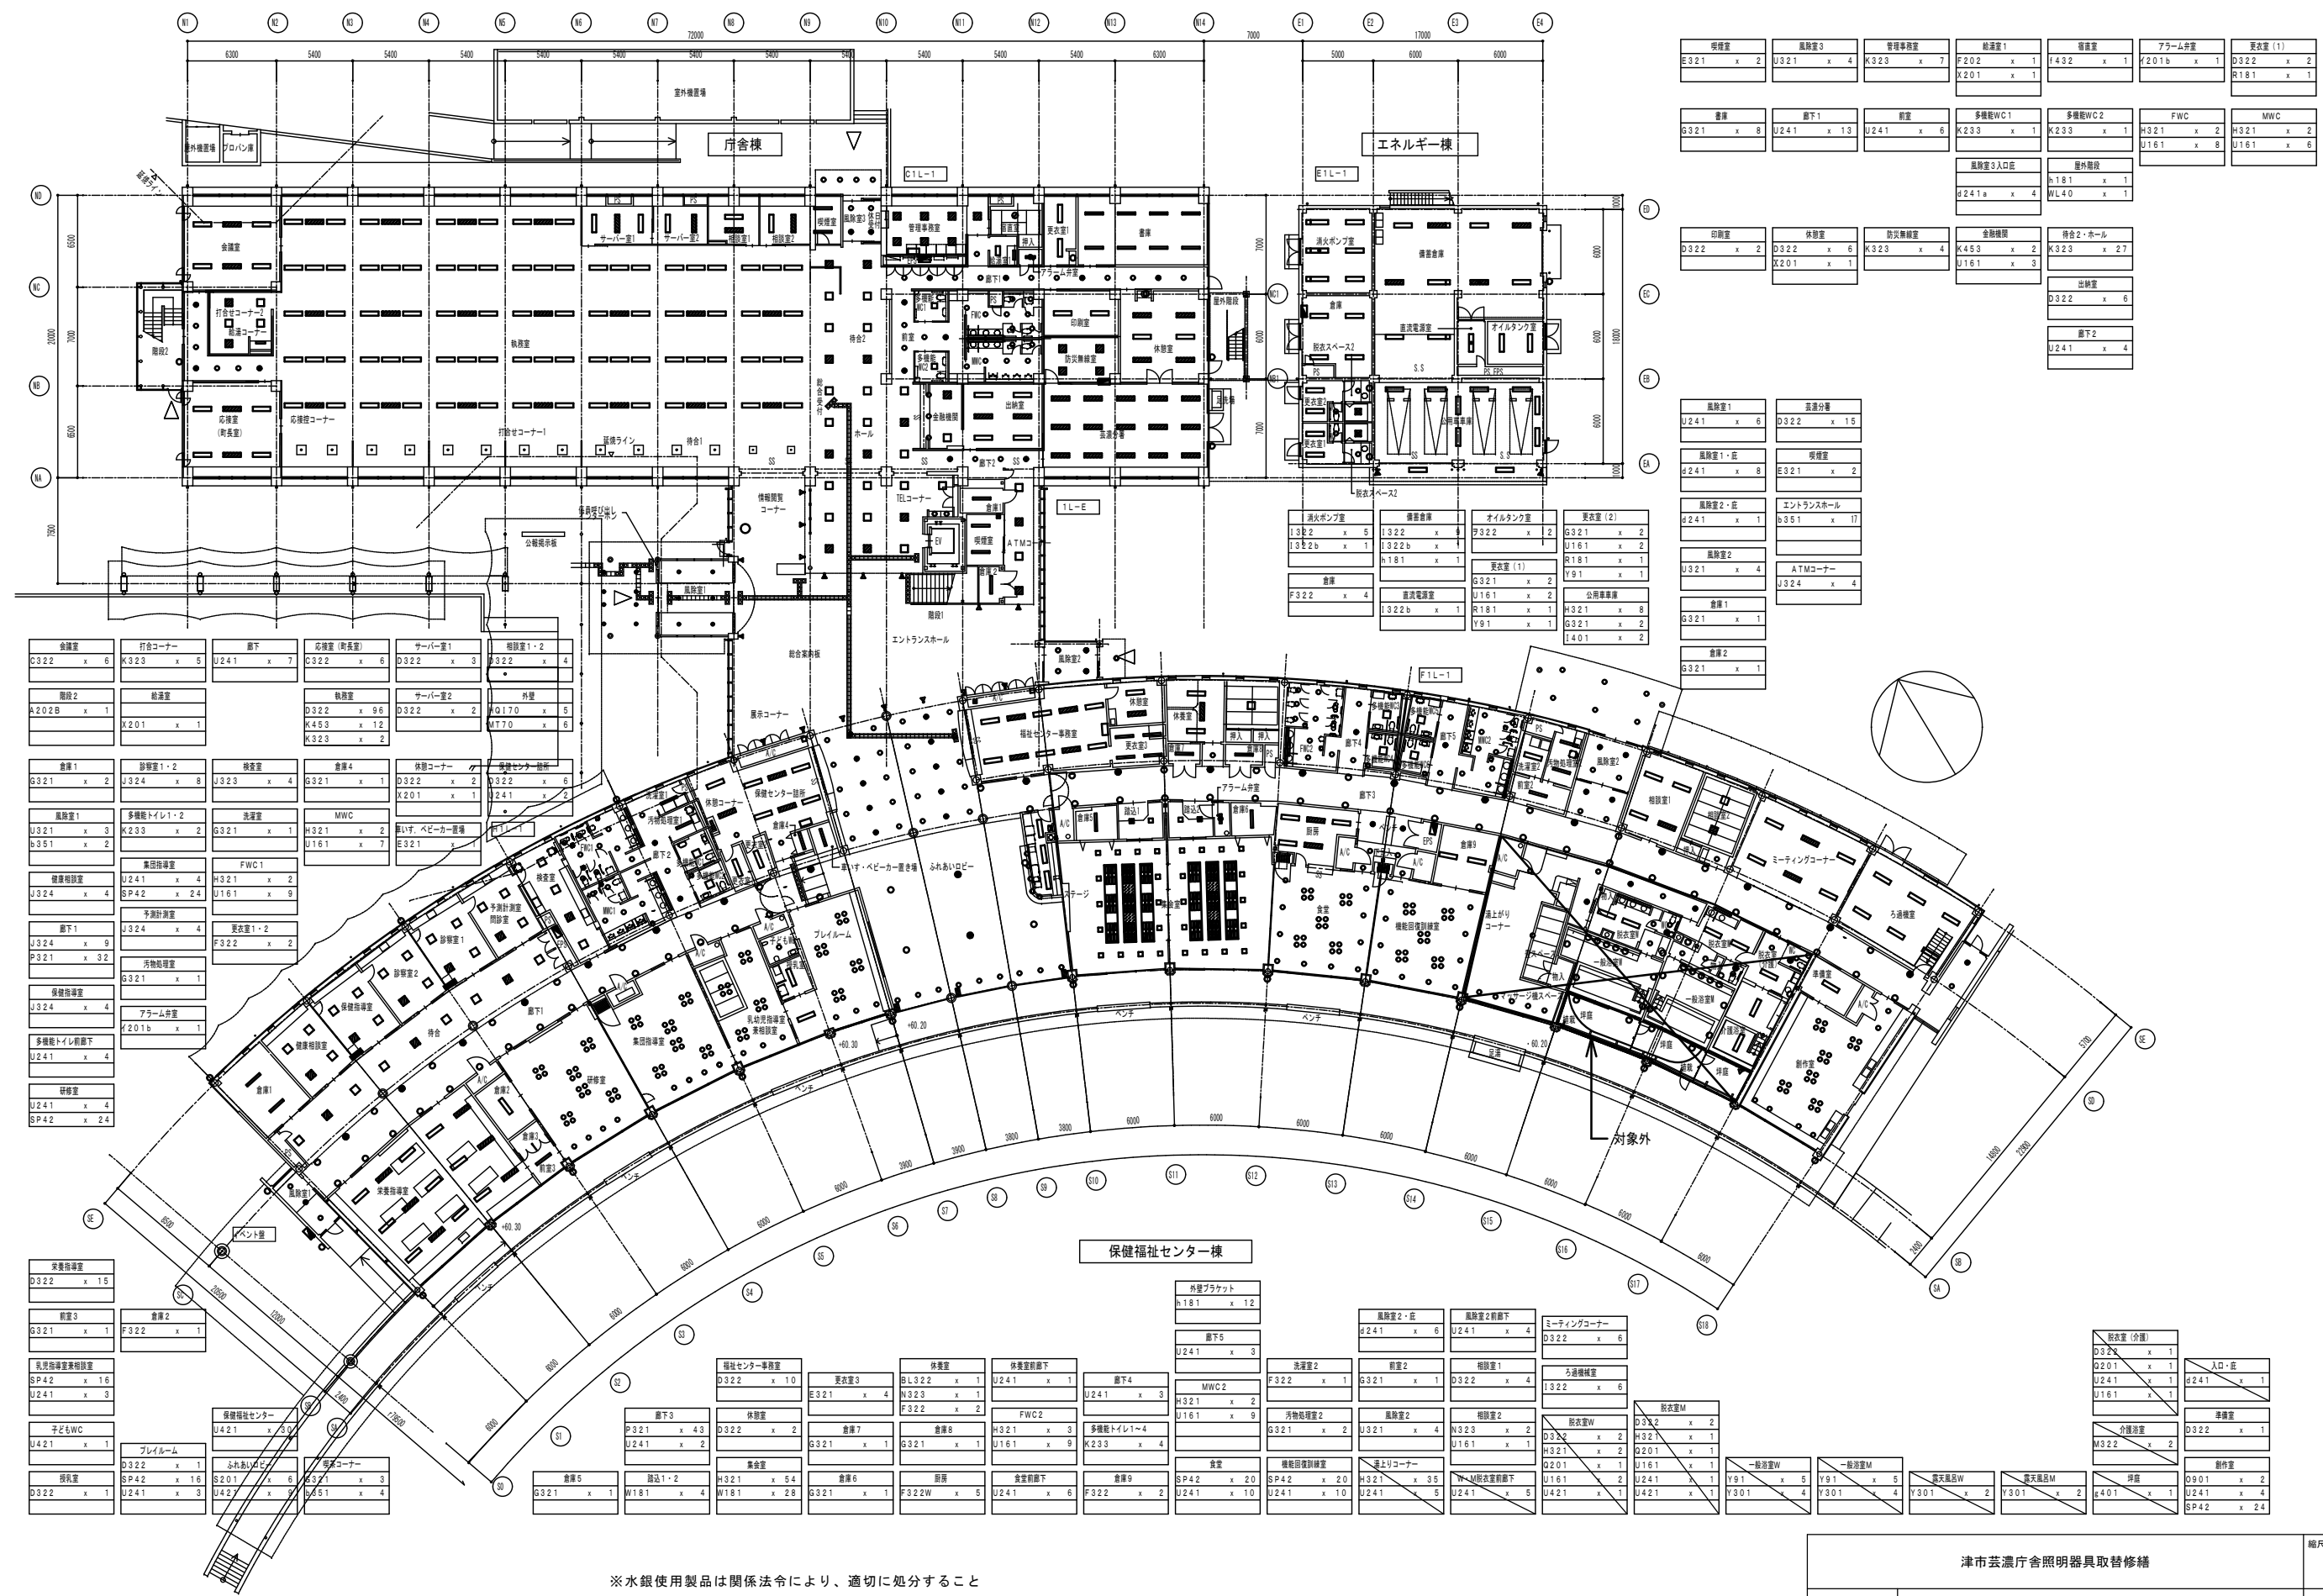


※水銀使用製品は関係法令により、適切に処分すること

津市芸濃庁舎照明器具取替修繕		縮尺
図面名称		1/450
1 階平面図 (一般照明)		原因 : A 3
津市建設部 営繕課		No. 4/9

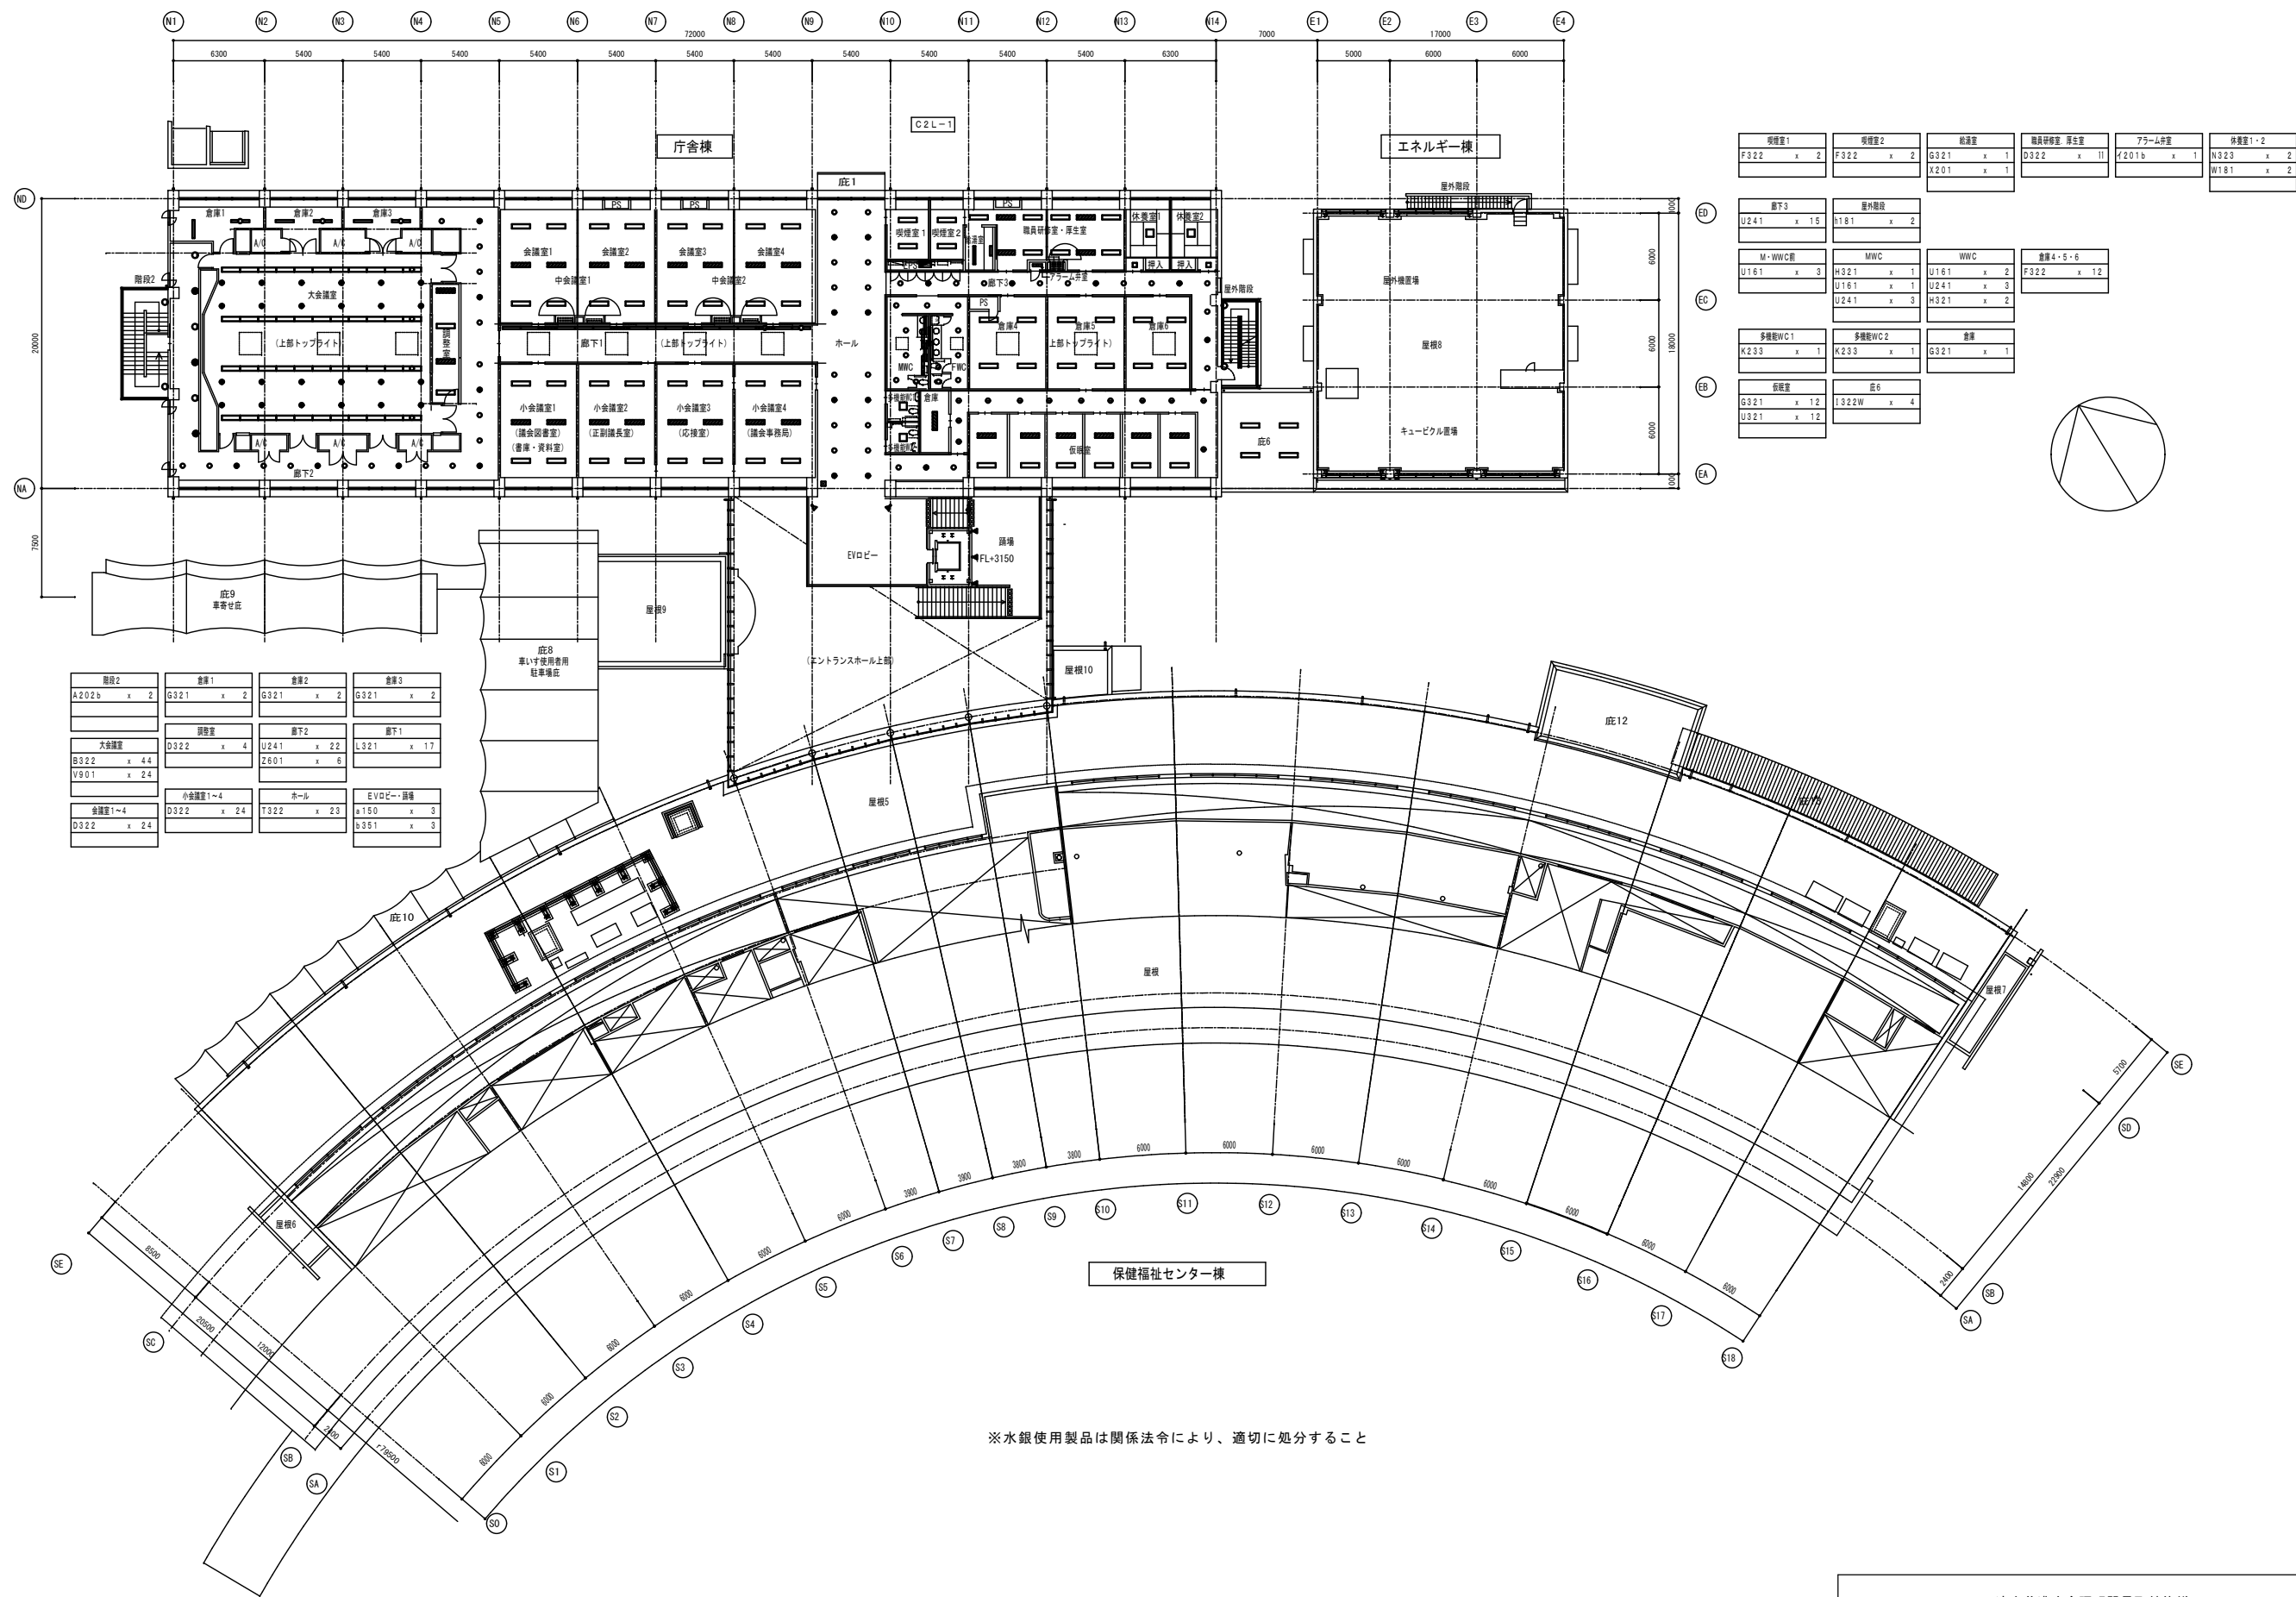


※水銀使用製品は関係法令により、適切に処分すること

津市芸濃庁舎照明器具取替修繕		縮尺
		1/450
図面名称	2階平面図（一般照明）	原図：A 3
津市建設部営繕課		No. 5/9

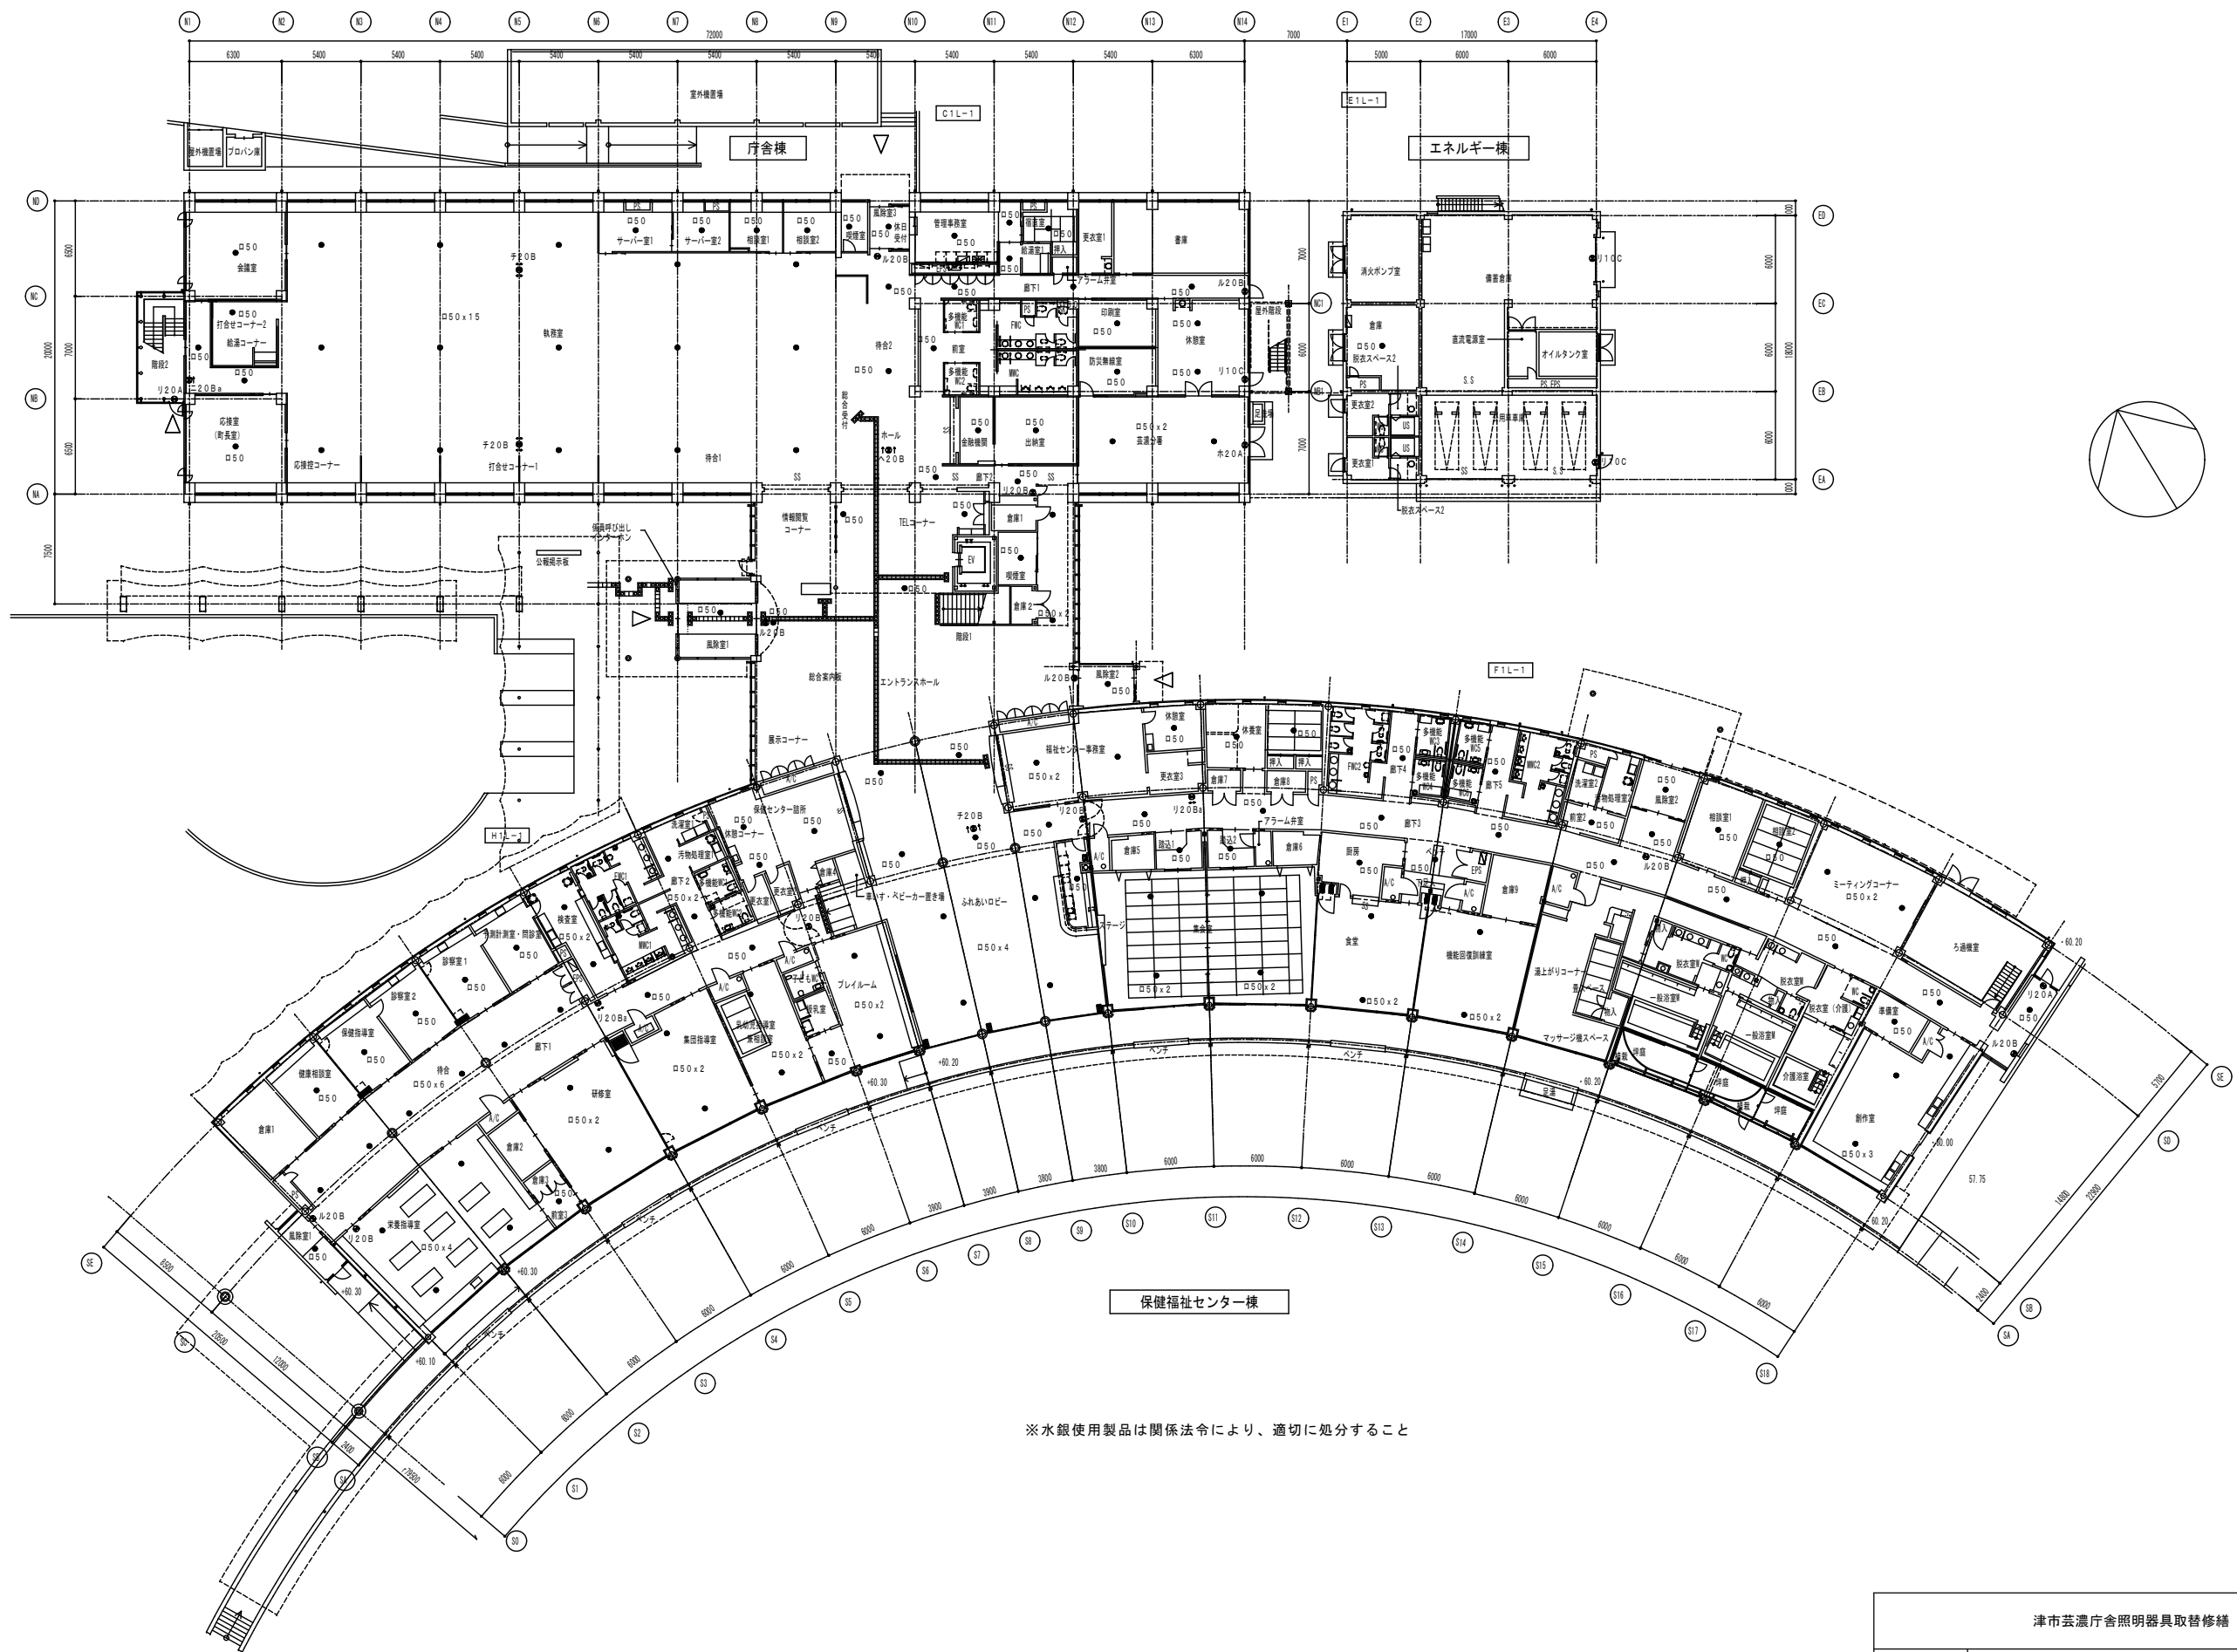


※水銀使用製品は関係法令により、適切に処分すること

津市芸濃庁舎照明器具取替修繕		縮尺
		1/450
図面名称	1階平面図（非常照明）	原図：A 3
津市建設部営繕課		No. 6/9

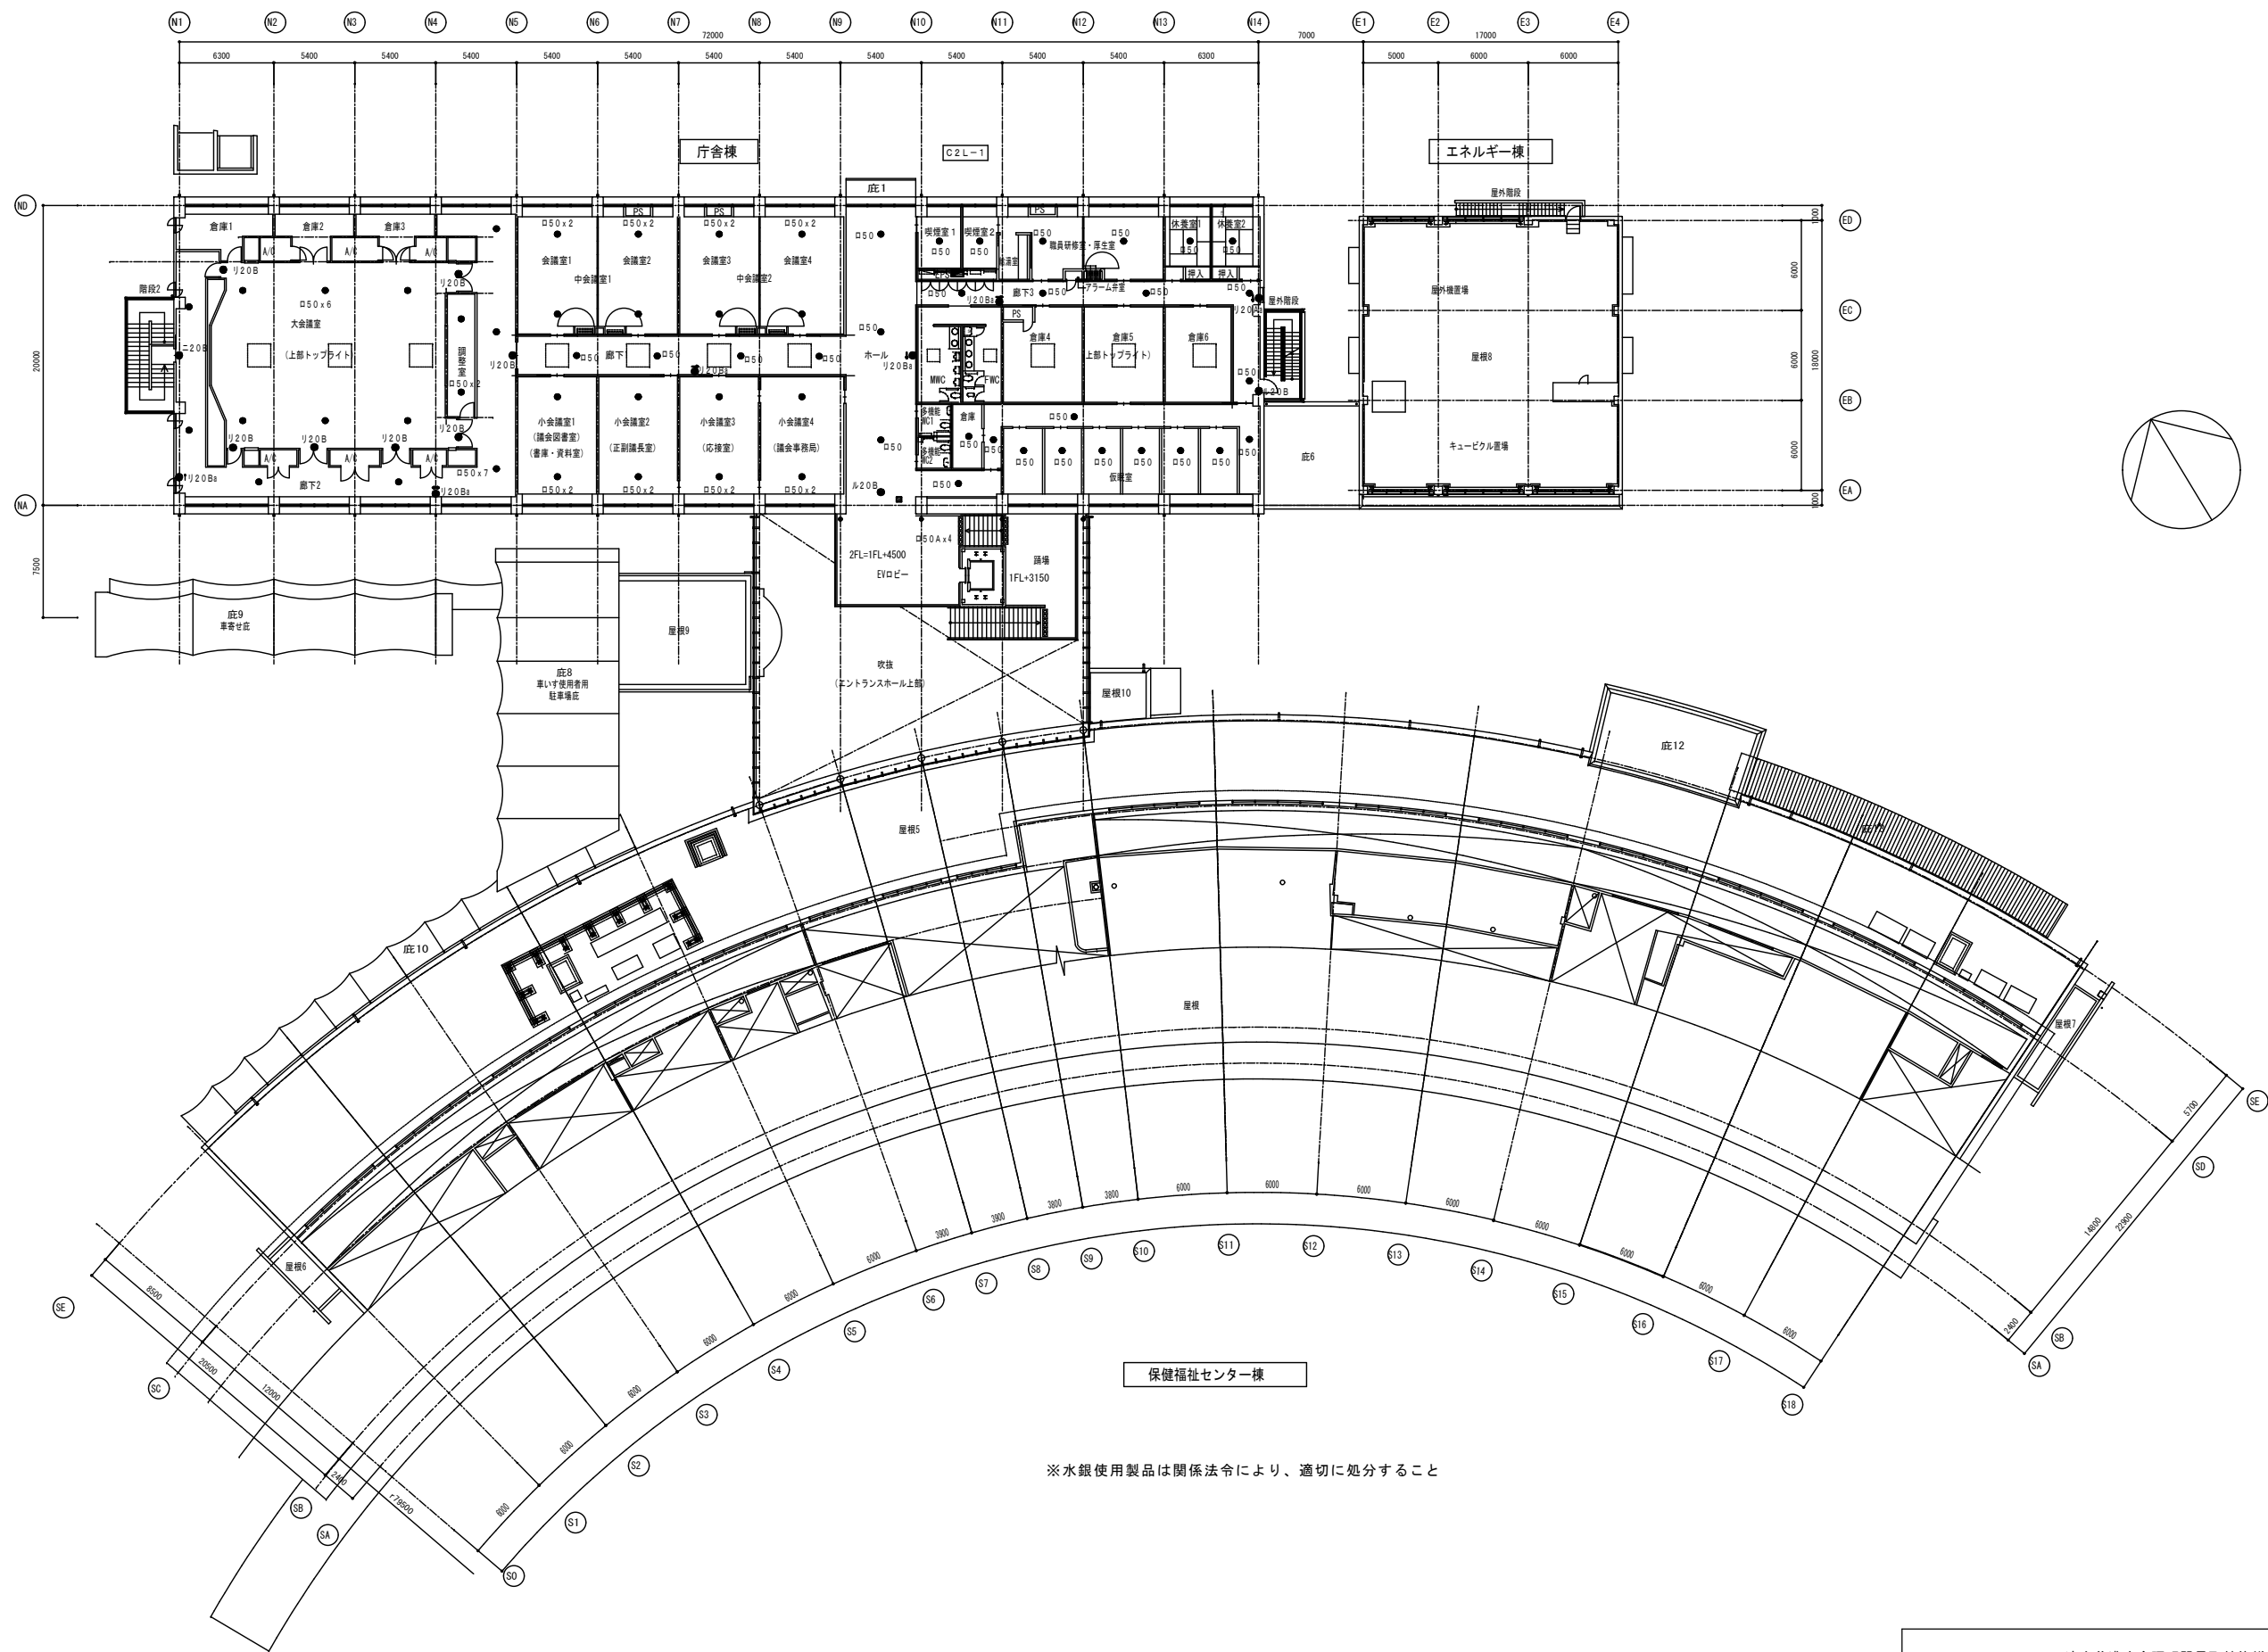


※水銀使用製品は関係法令により、適切に処分すること

津市芸文庁舎照明器具取替修繕		縮尺
		1/450
図面名称	2階平面図（非常照明）	原図：A 3
津市建設部営繕課		No. 7/9

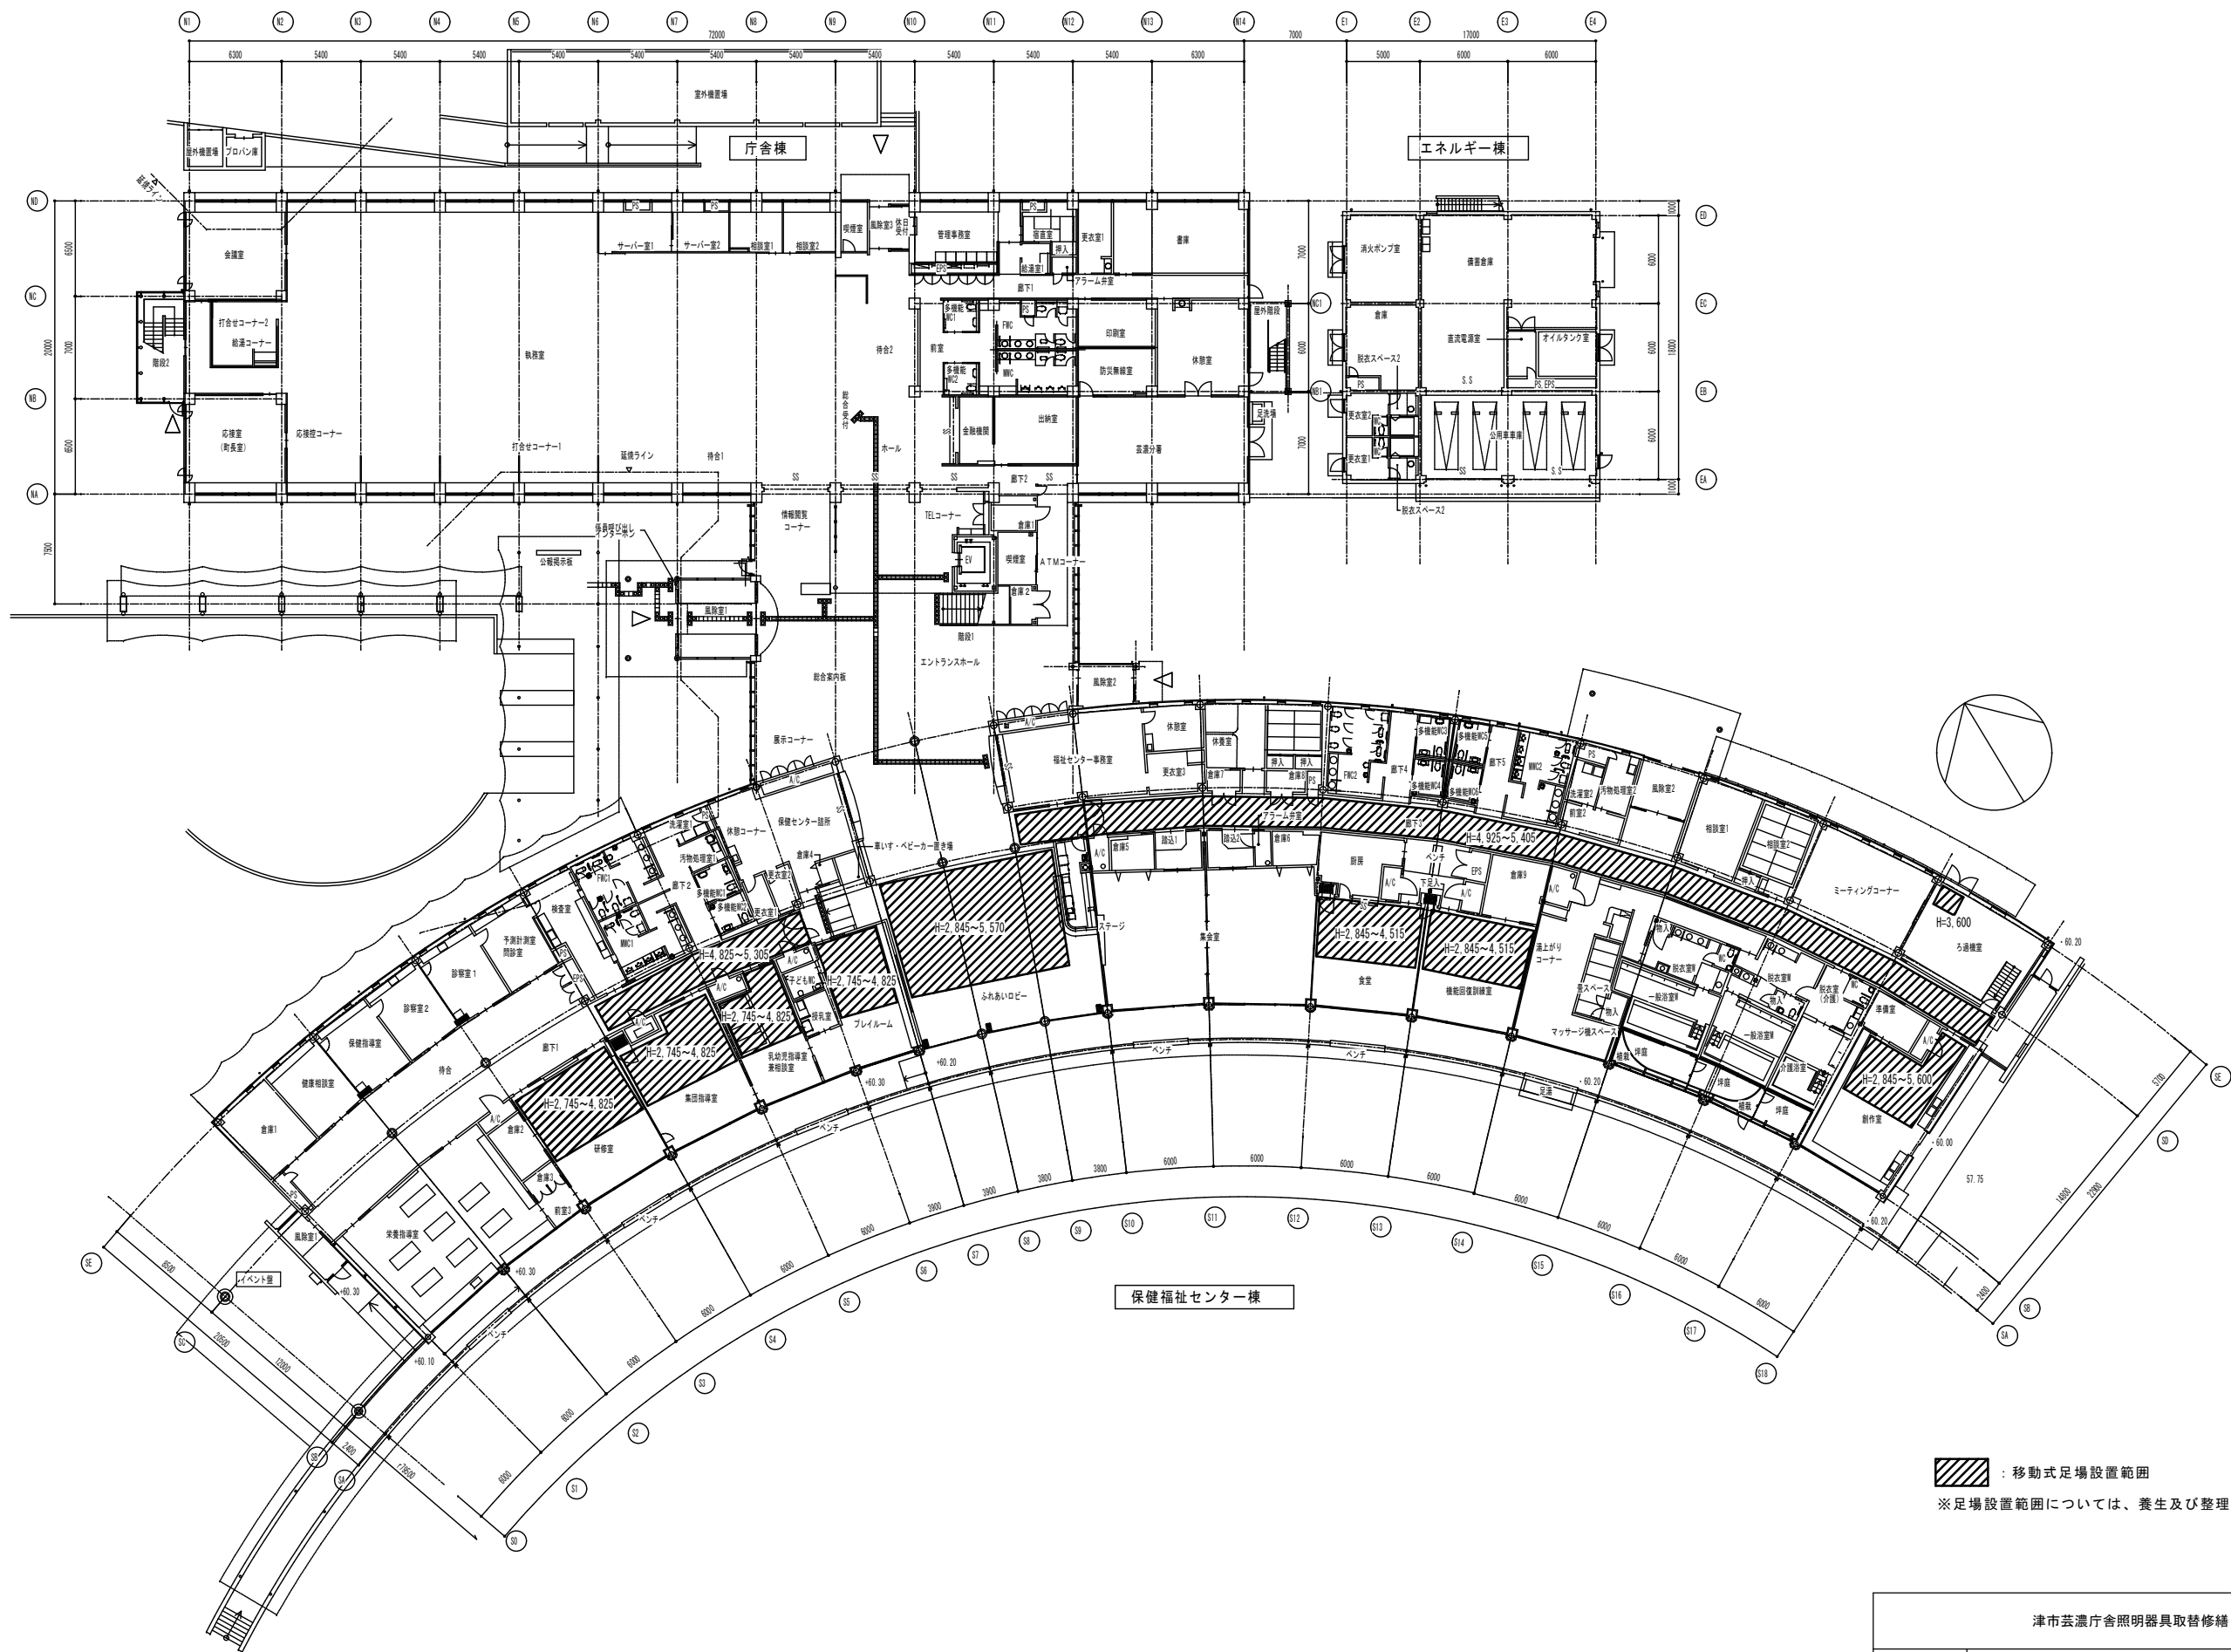

津市芸濃庁舎照明器具取替修繕		縮尺 1/450
図面名称	1階平面図（足場設置範囲）	原図：A 3
津市建設部営繕課		No. 8/9

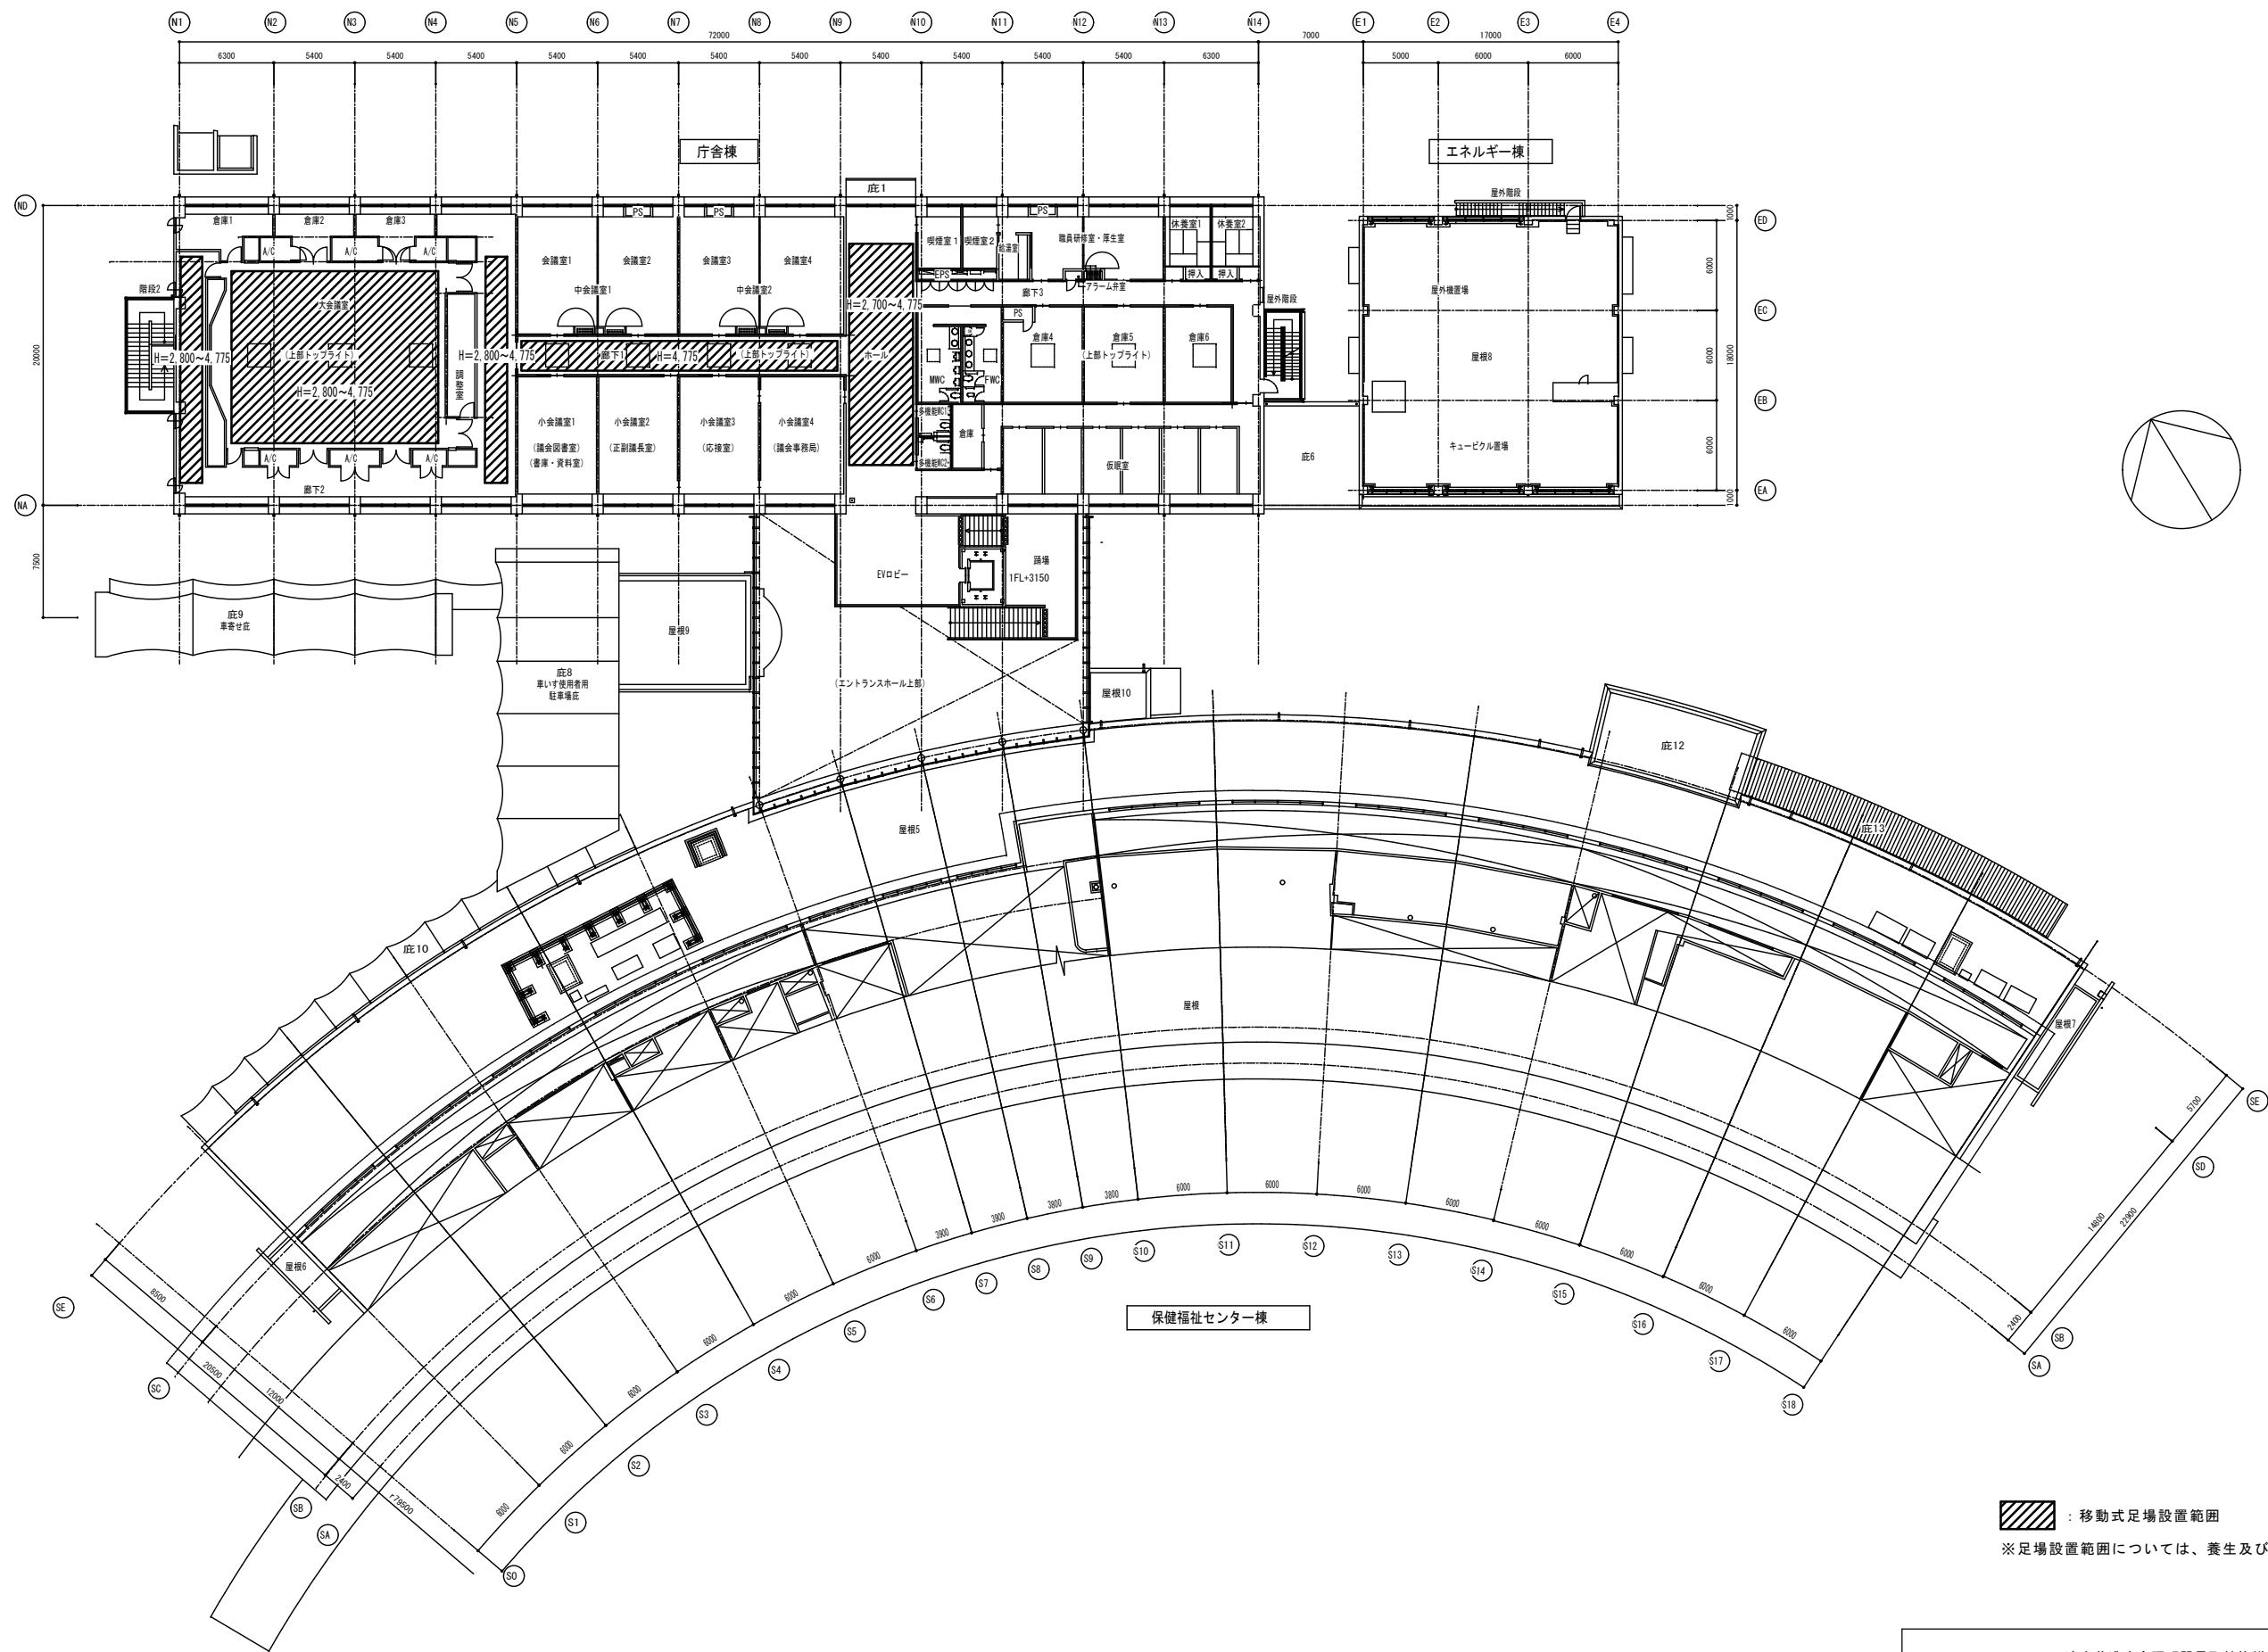

：移動式足場設置範囲

※足場設置範囲については、養生及び整理清掃をすること。

津市芸文庁舎照明器具取替修繕		縮尺 1/450
図面名称	2階平面図（足場設置範囲）	原図：A 3
津市建設部営繕課		No. 9/9