



平面図

S=1:250

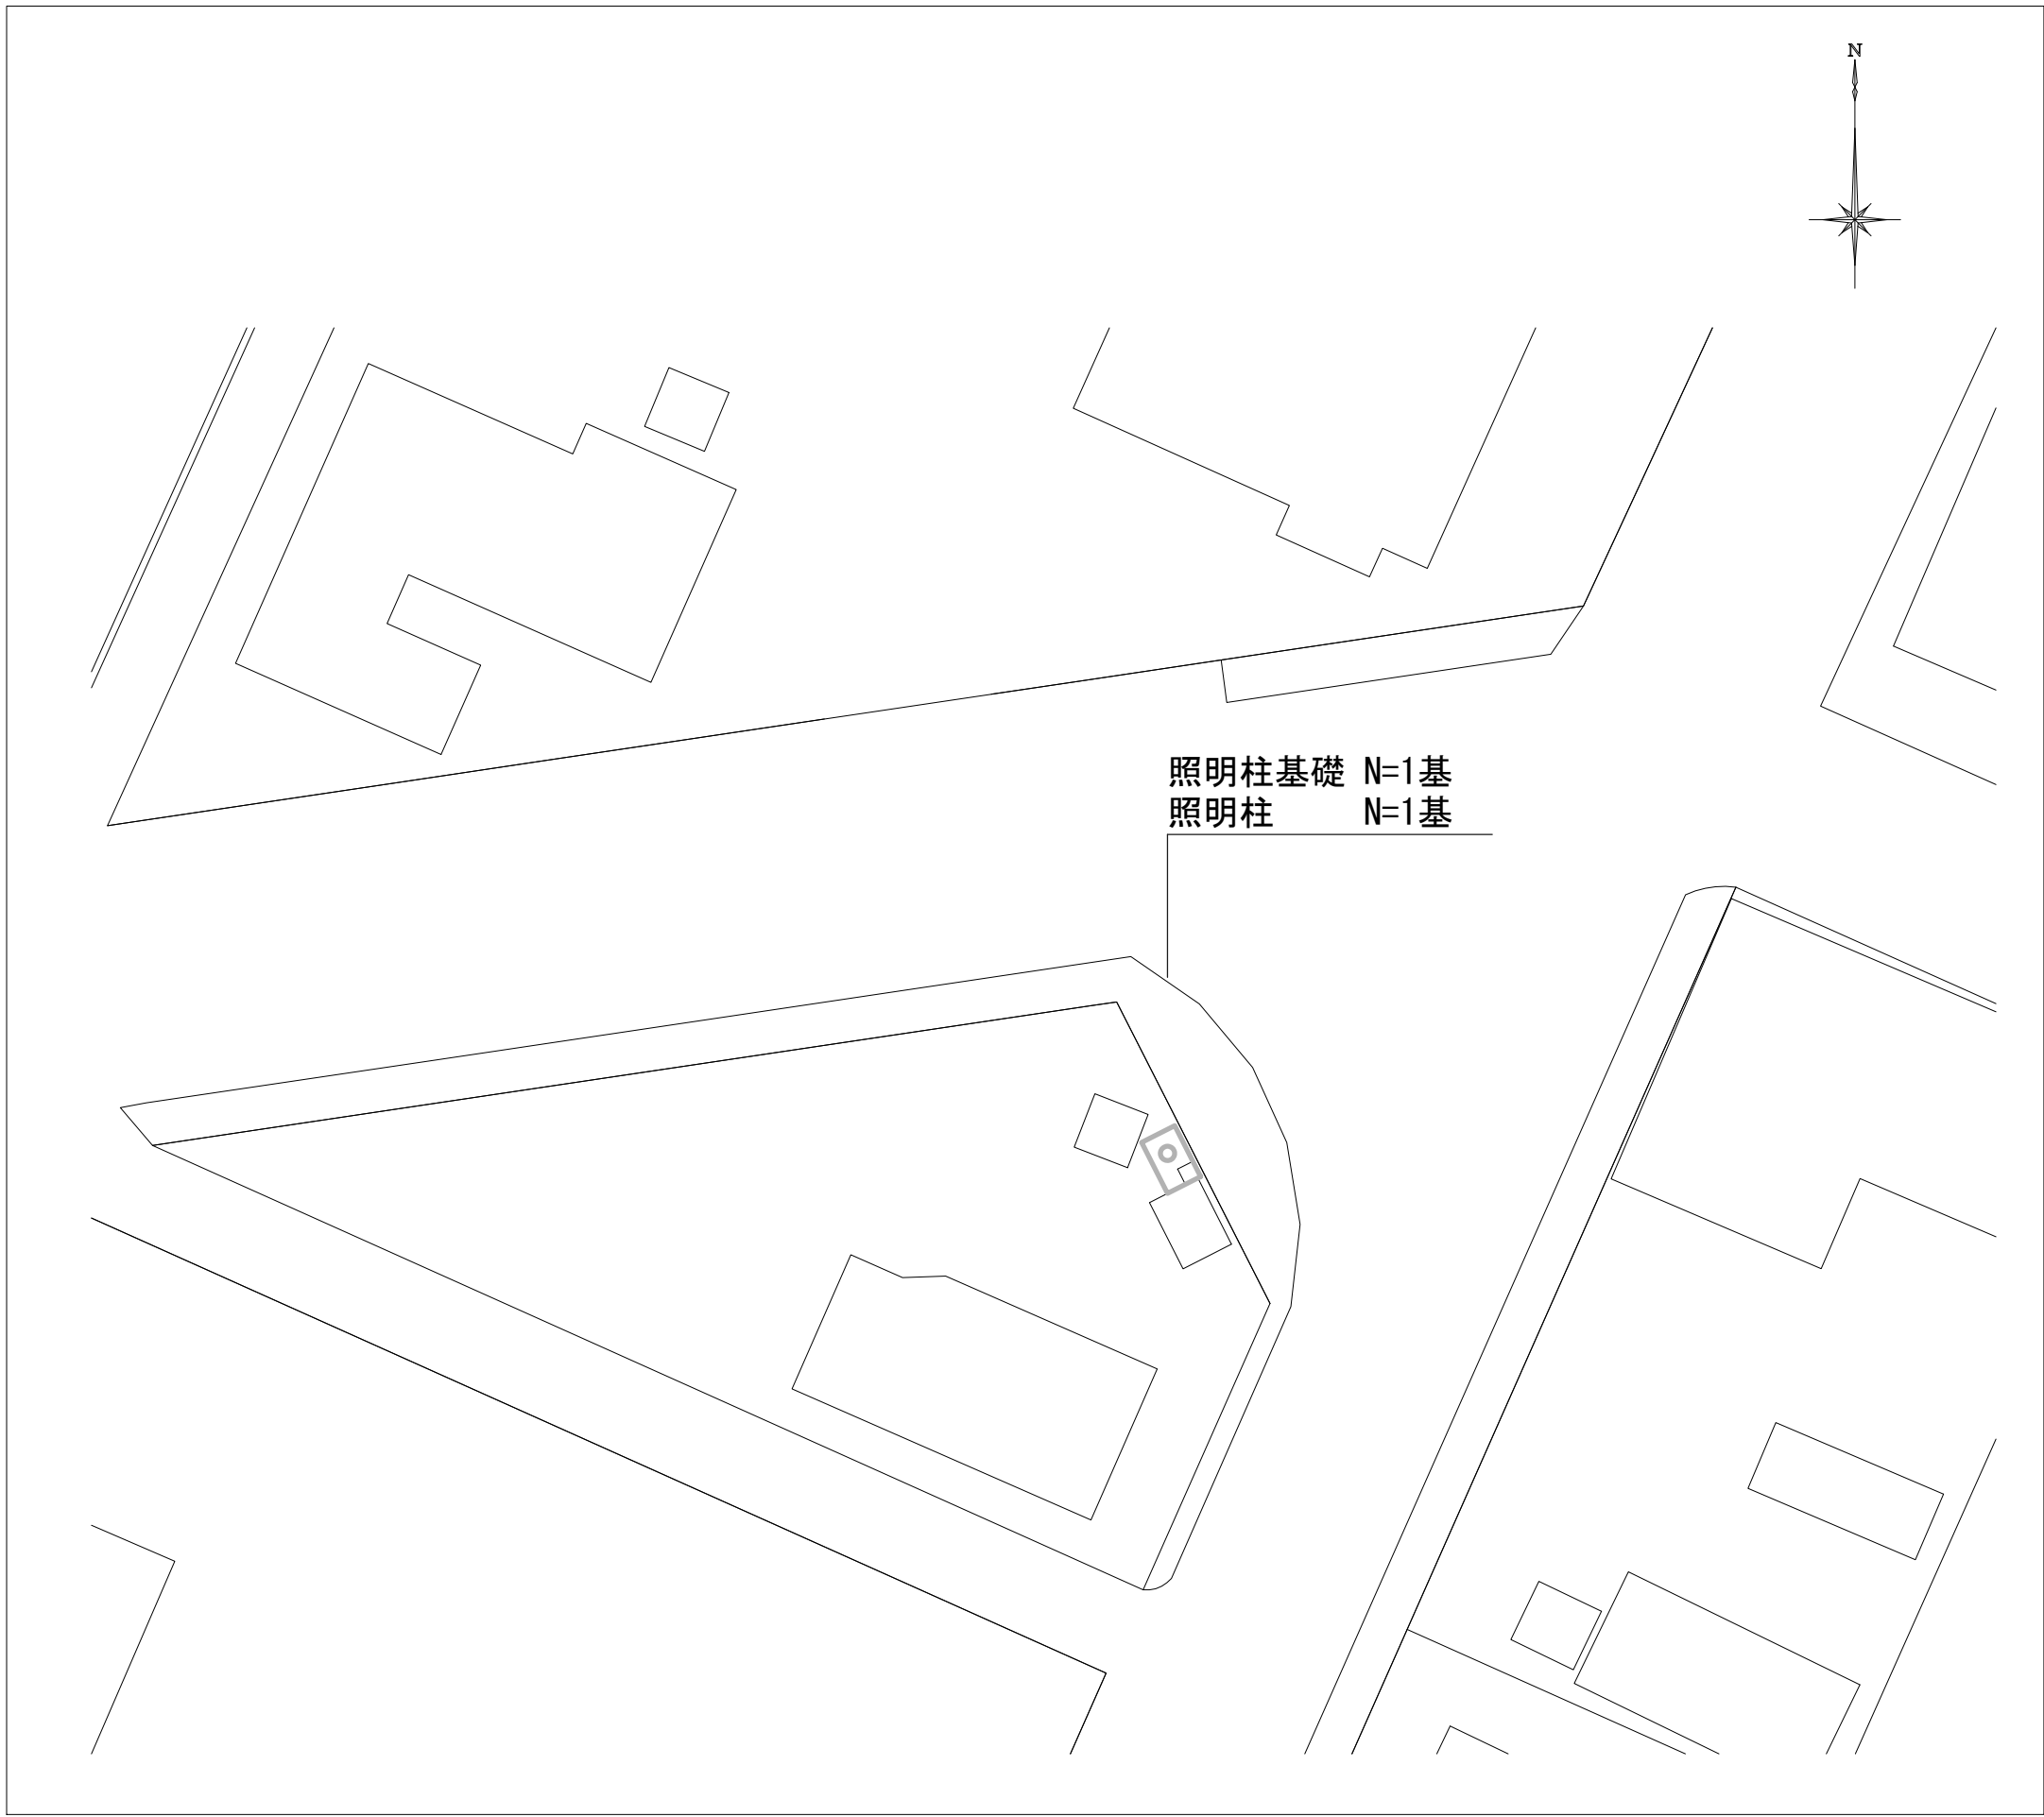


展開図

S=1:30

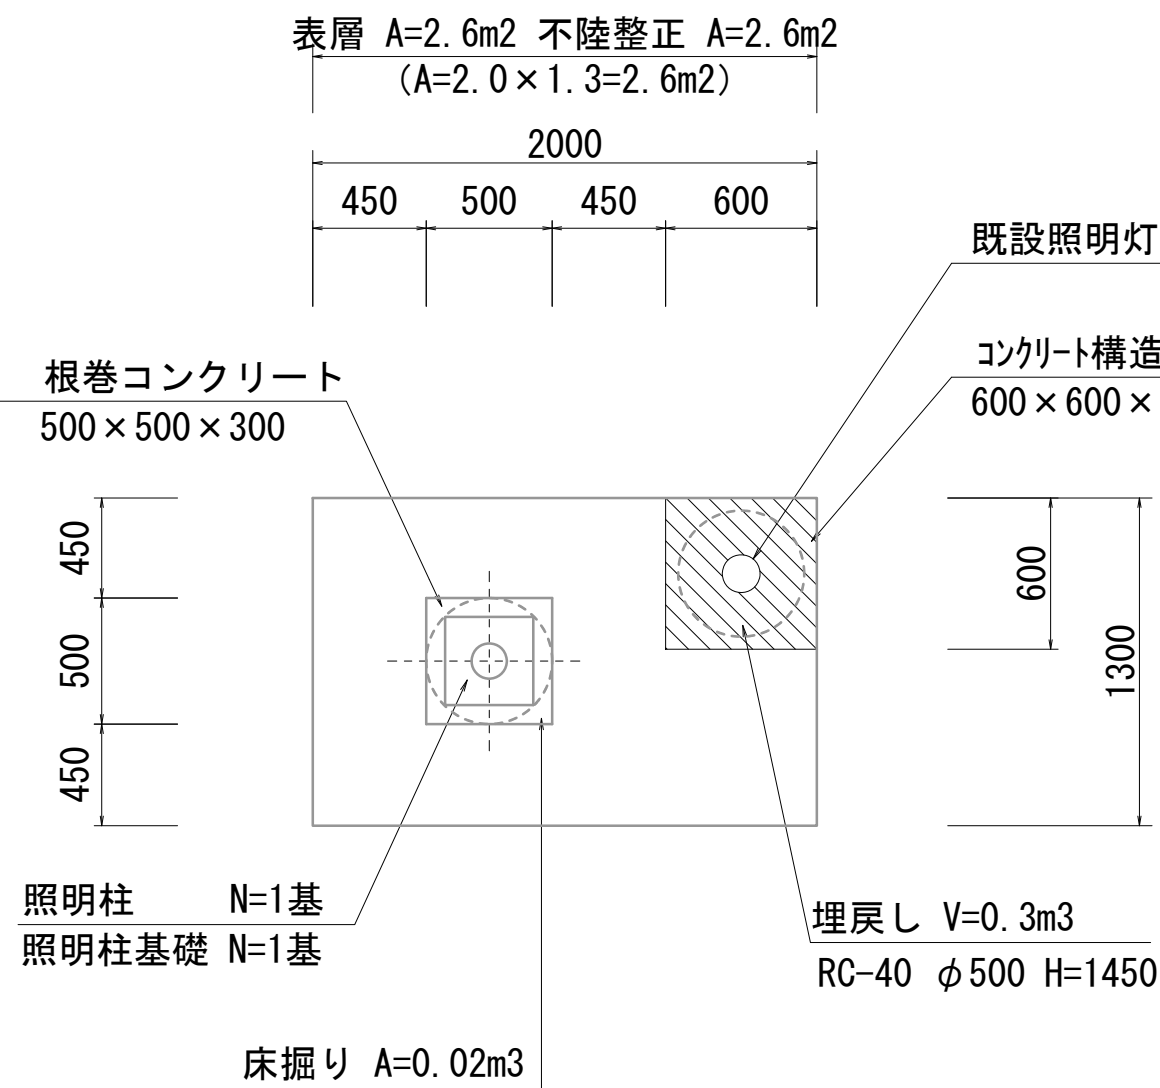

舗装構成図

S=1:20

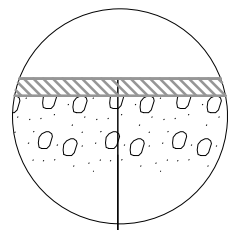


表層 : 再生密粒度アスコン(13) 2,350kg/m3 t=5cm
(As乳剤: PK-3)
不陸整正: 再生クラッシャーラン(RC-40) 平均t=2cm

照明柱詳細図


正面図

S=1:30

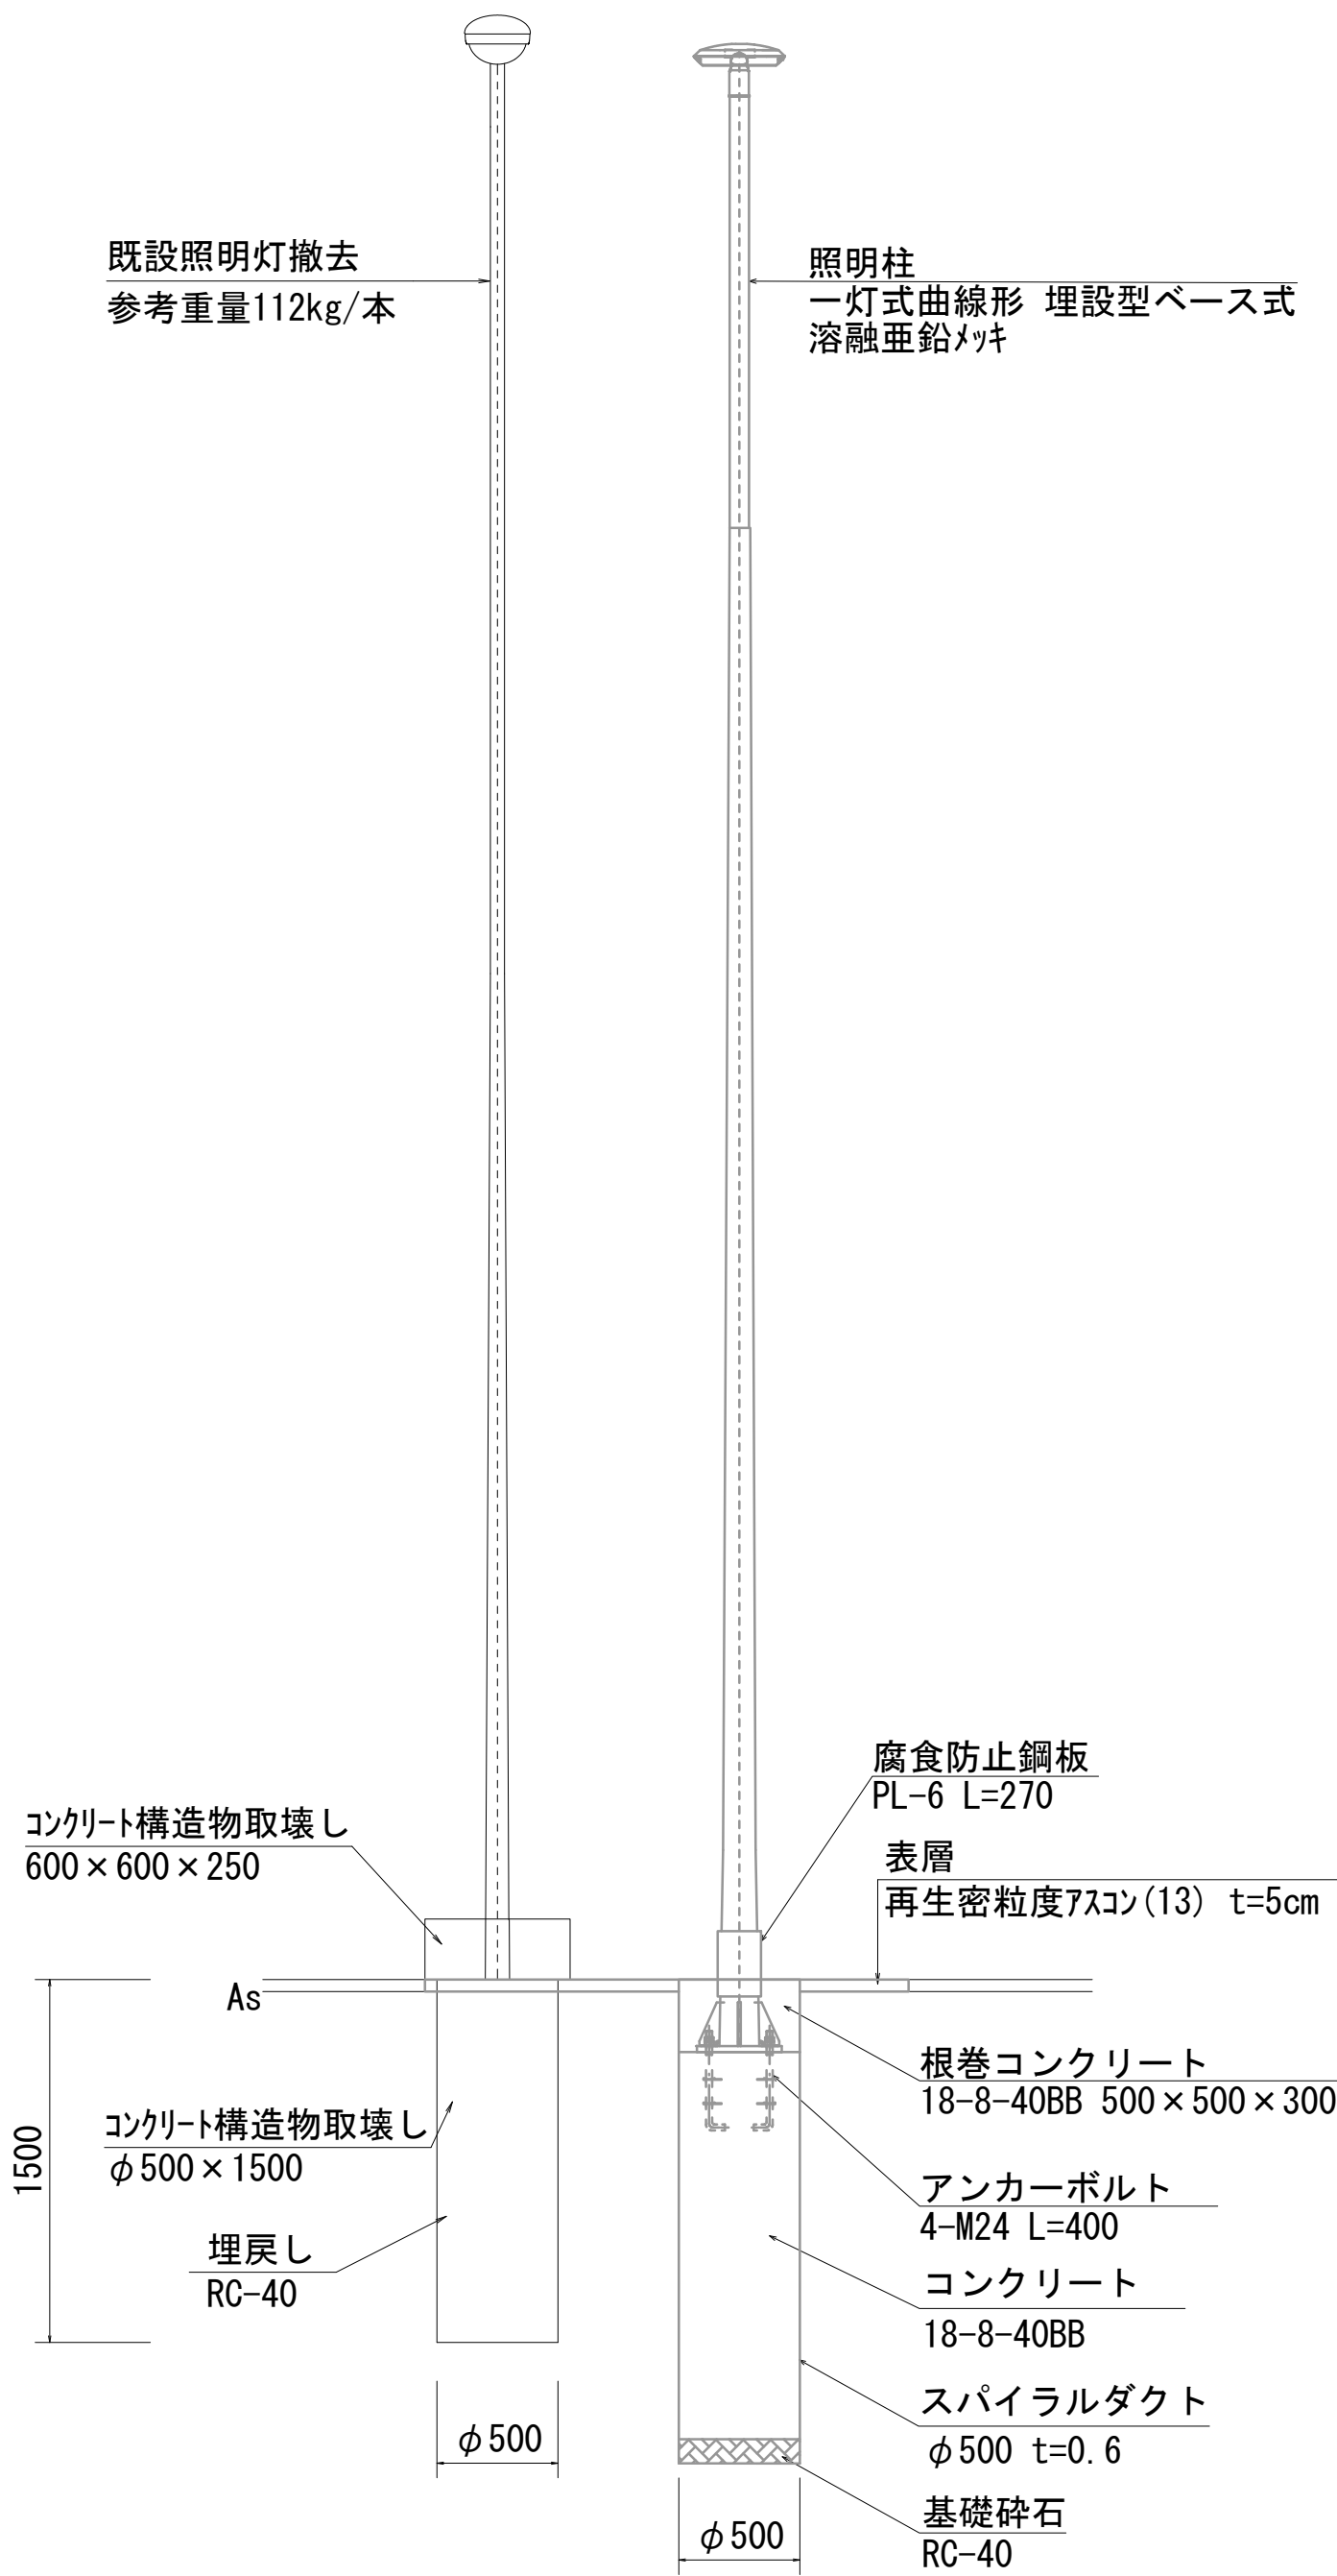

断面図

S=1:30

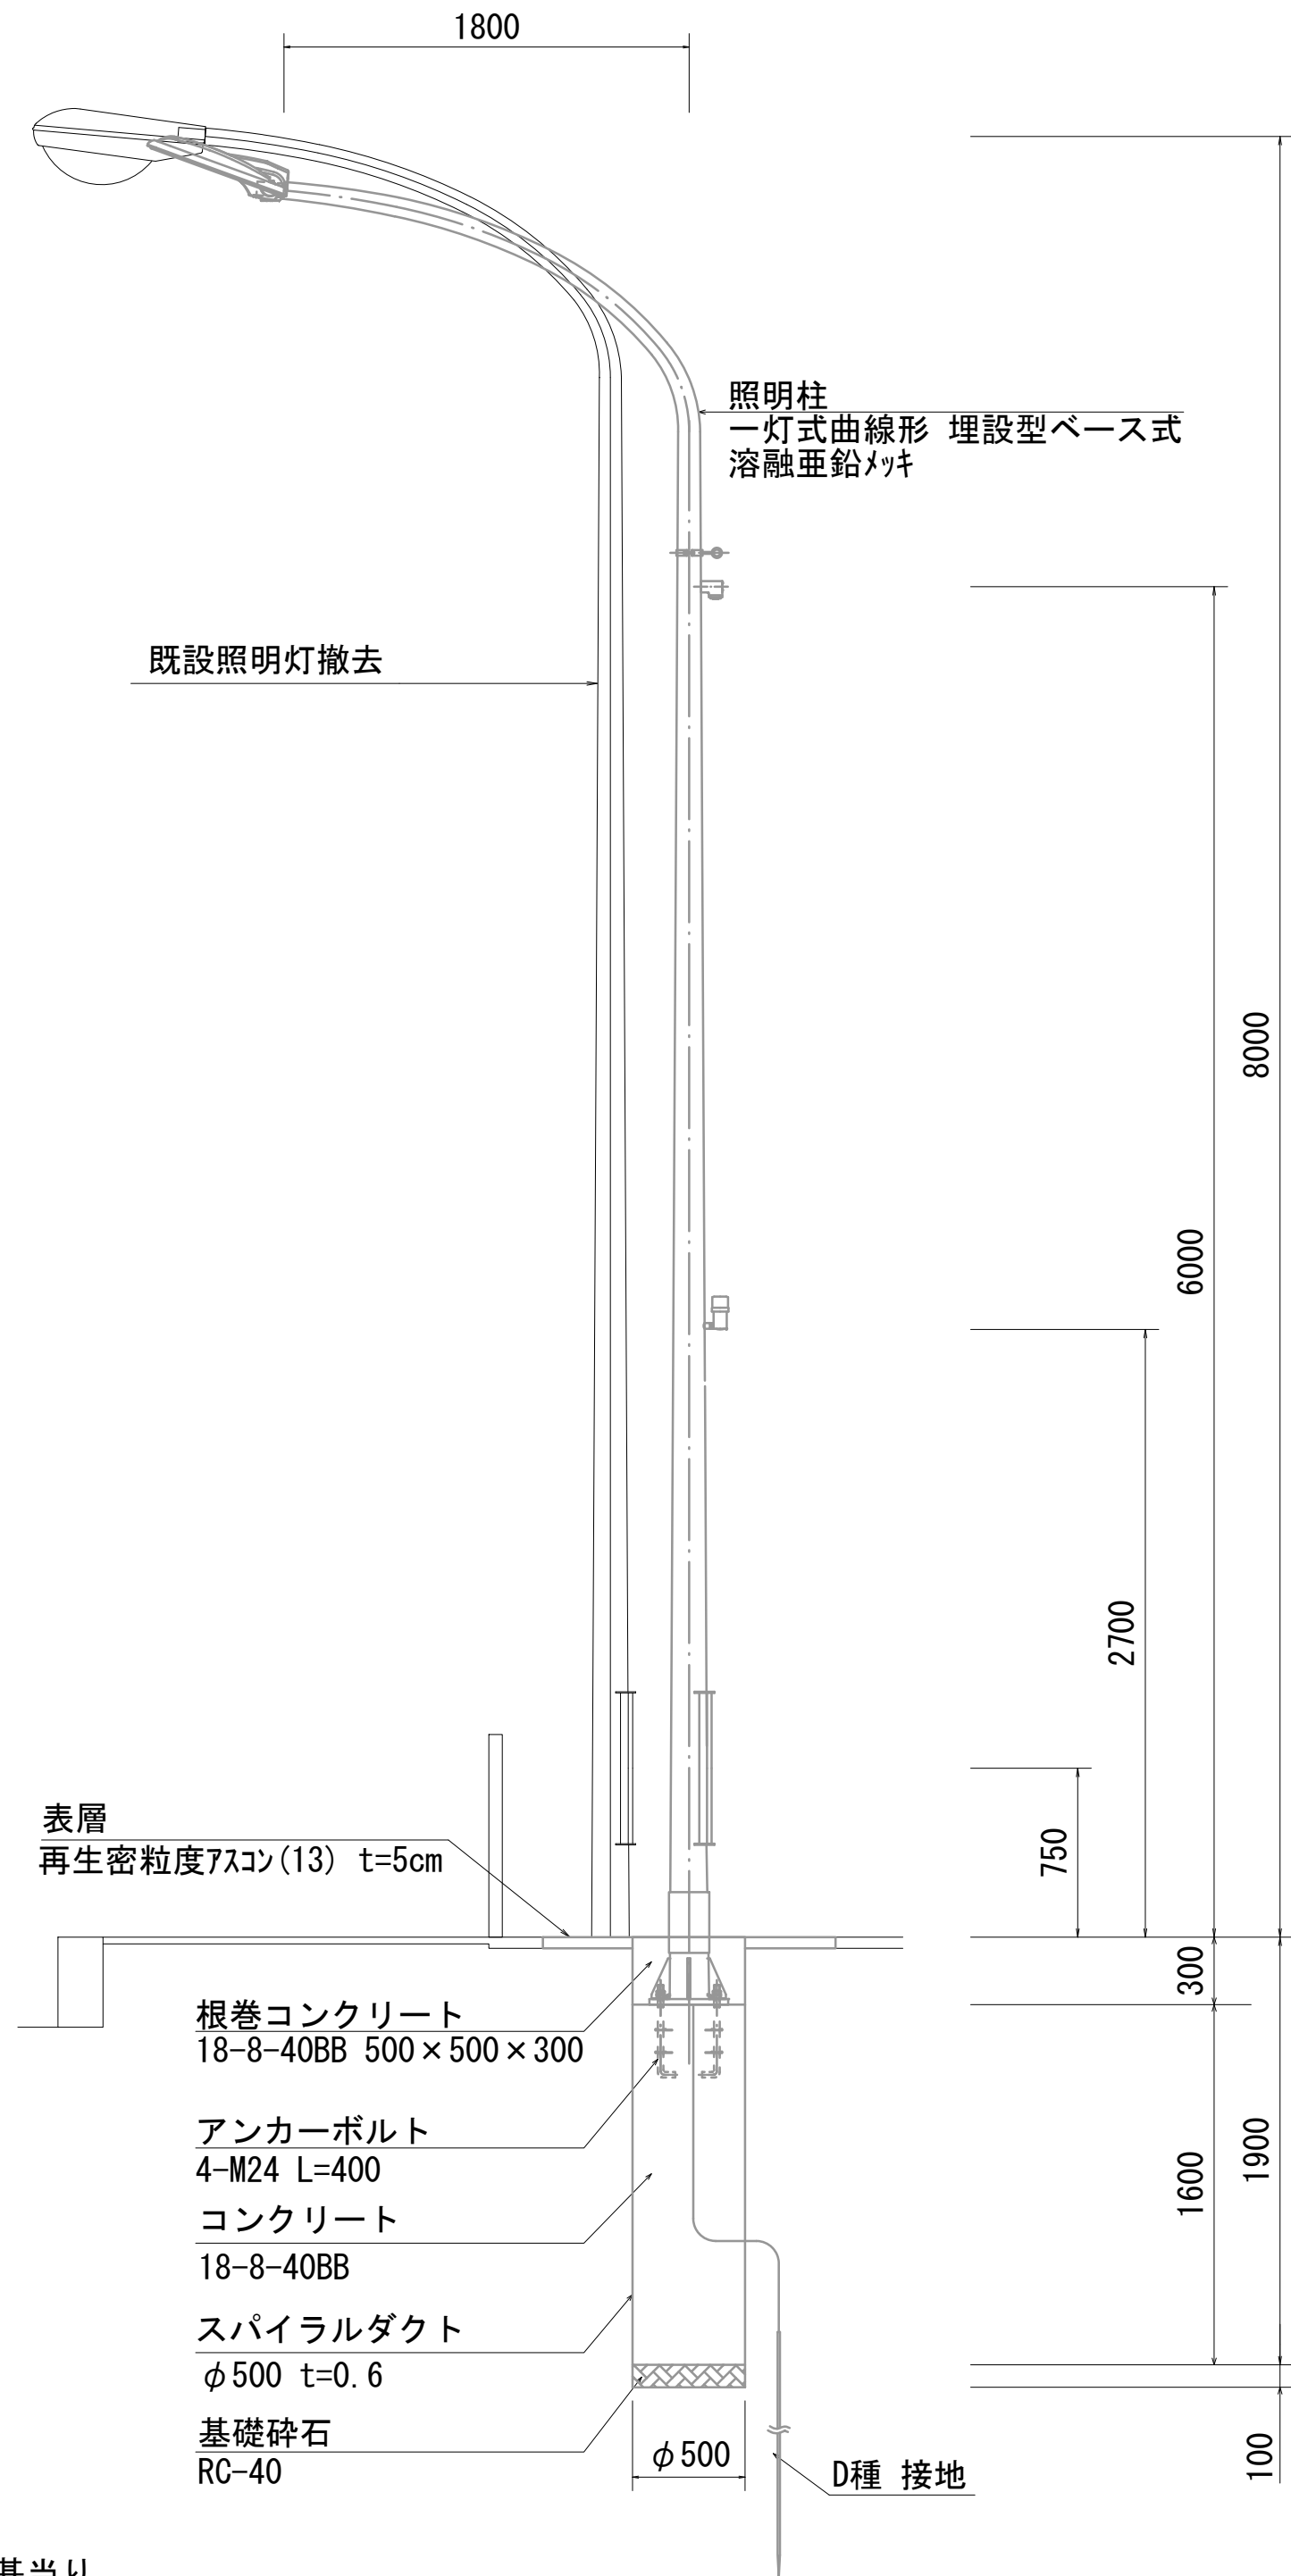

照明柱					10基当り
名 称	規 格	単位	数 量	備 考	
道路照明灯建柱		基	10.00		
照明器具取付		台	10.00		
照明器具材料		基	10.00		
自動点滅器取付	ポール取付	個	10.00		
接地設置	D種(接地棒φ10×1500L)	極	10.00		


道路照明灯建柱					10基当り
名 称	規 格	単位	数 量	備 考	
道路照明灯建柱手間		基	10.00		
テーパポール	曲線形 8.3-18B-S 溶融亜鉛メッキ	本	10.00	腐食防止鋼板含む	
アンカーボルト	4-M24 L=400	組	10.00		

※本図面はA1サイズを原寸とする。

工事名	令和6年度南交安第1号 久居西鷹跡町地内道路照明灯修繕工事		
施工箇所名	津市 久居西鷹跡町 地内		
図面の種類	平面図・照明柱詳細図		
縮尺	図示	図面番号	1/3
事業所名	津 市 建 設 部 津 南 工 事 事 務 所		

照明柱基礎詳細図

S=1:10

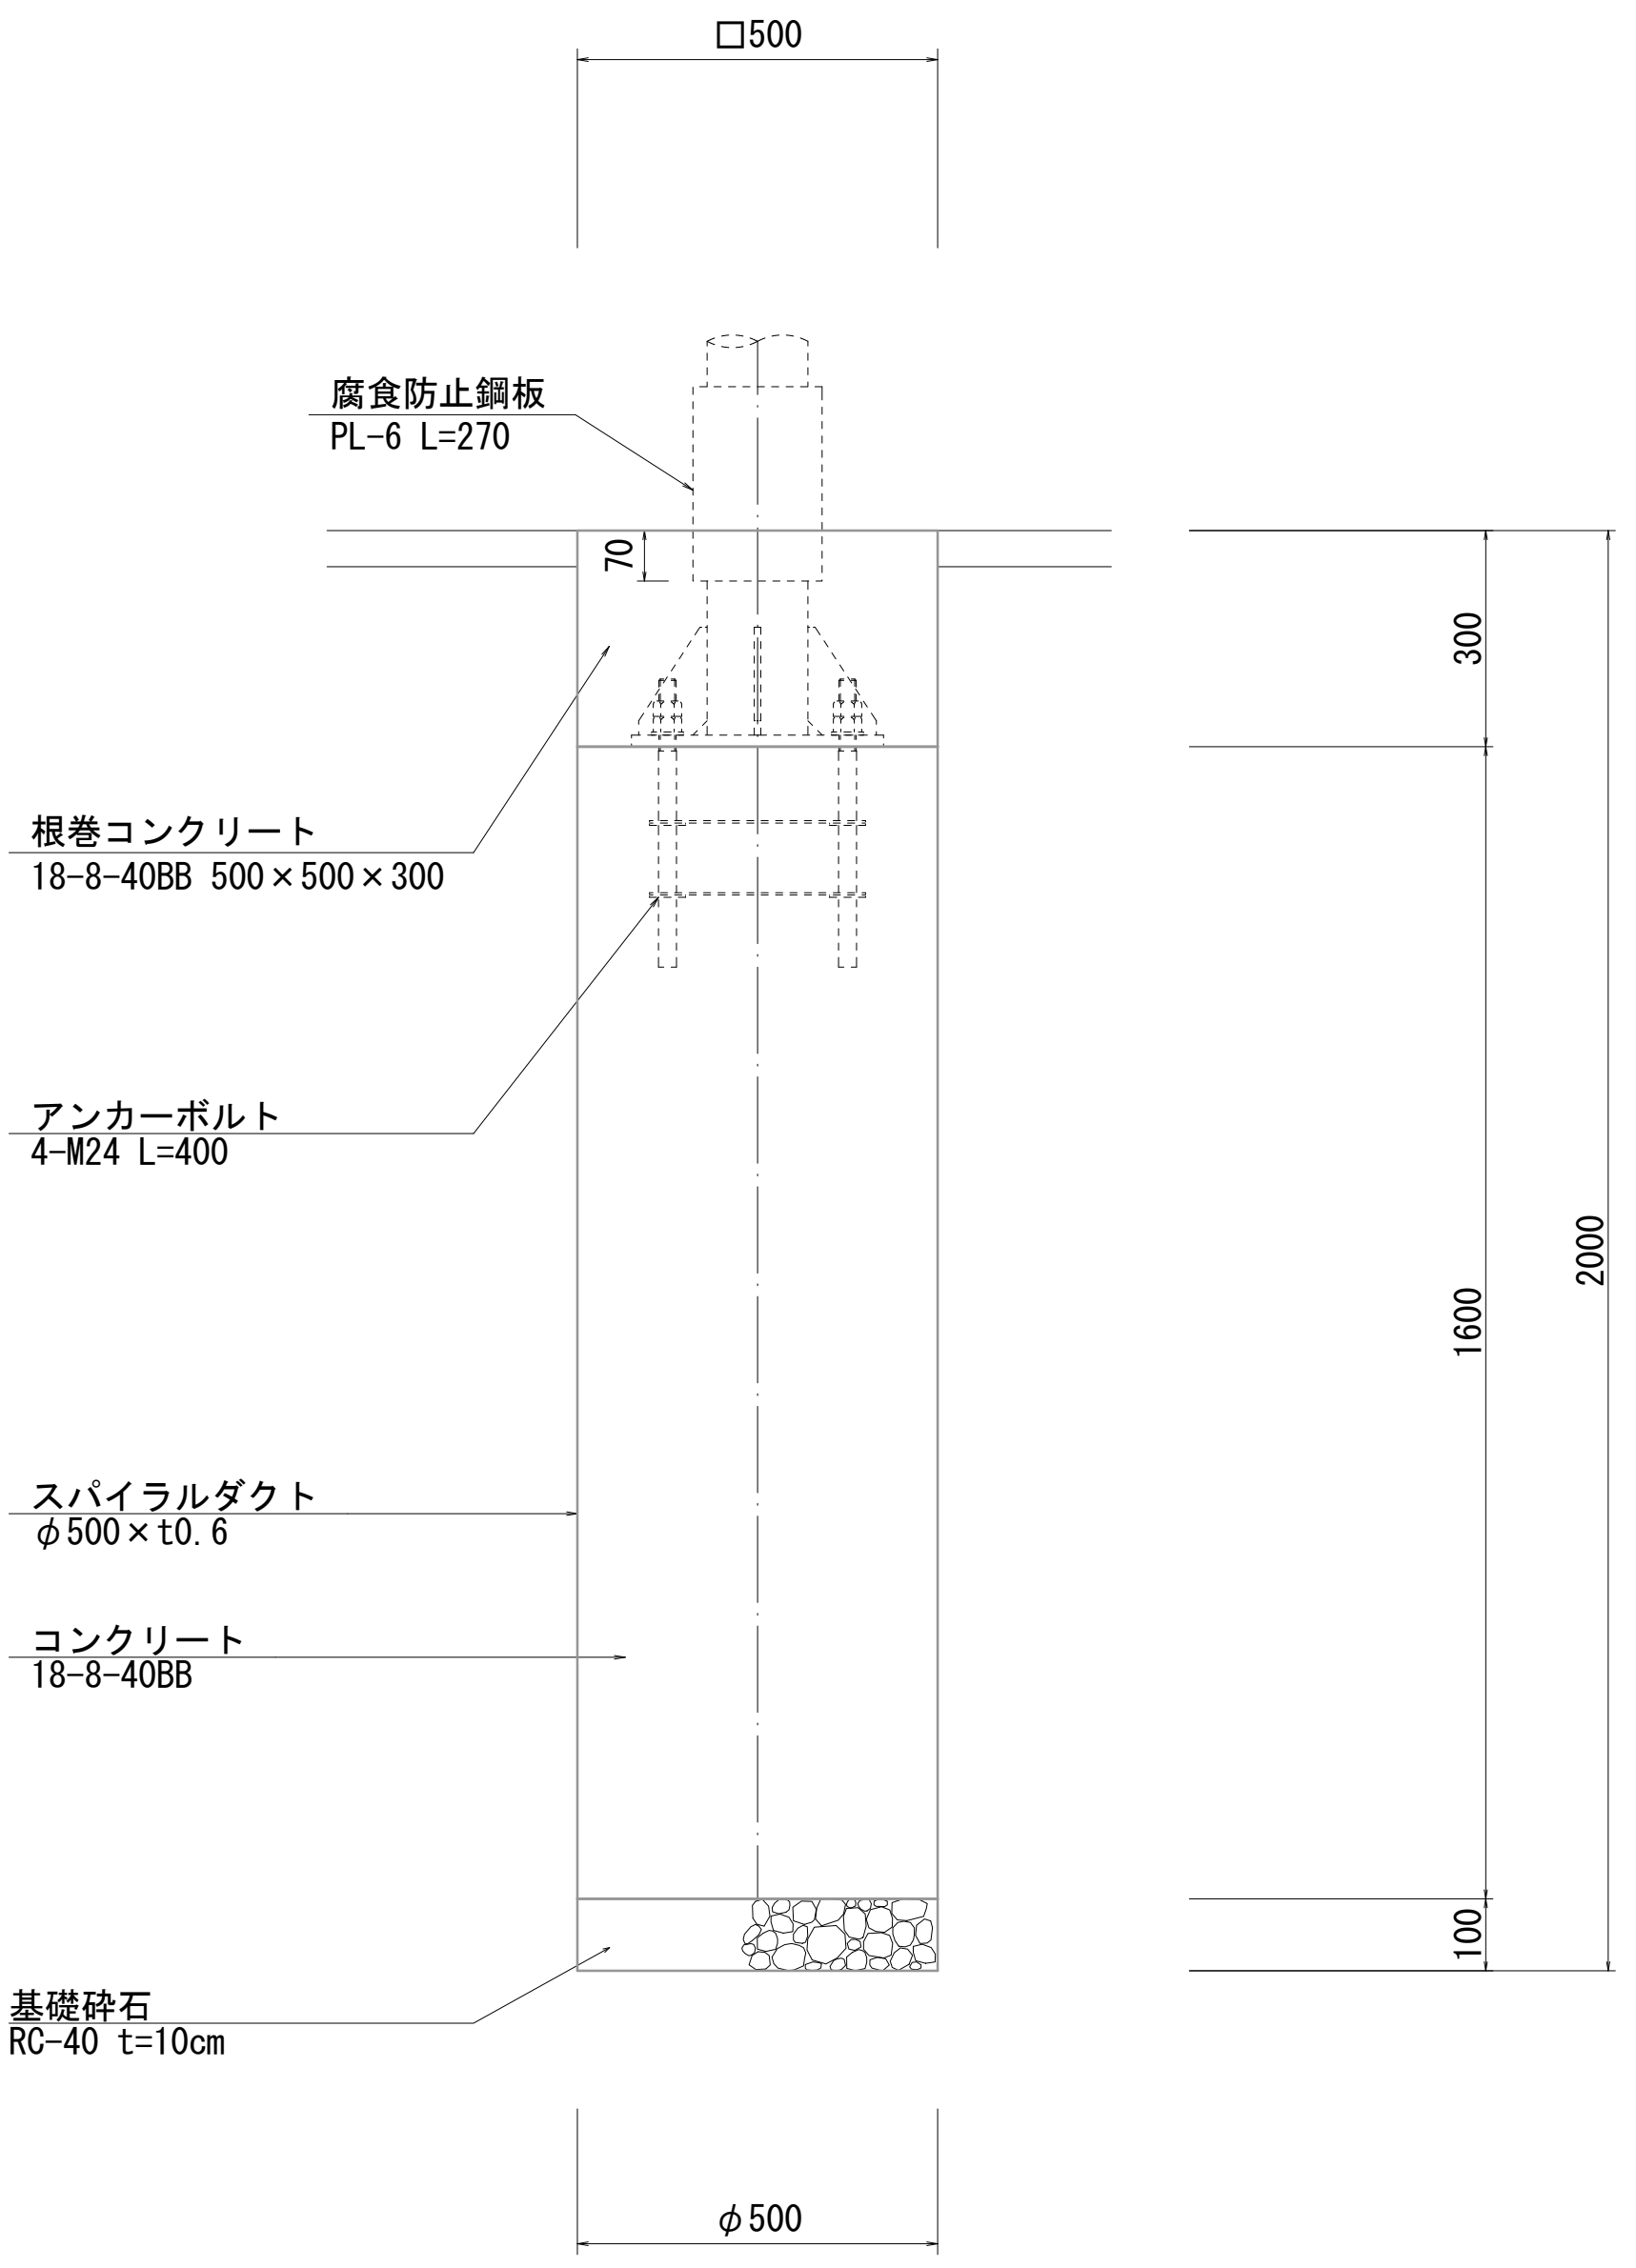


照明柱基礎		10基当り		
名 称	規 格	単 位	数 量	備 考
基礎掘削及びスパイラルダクト立込	アースオーガー	基	10.00	3.83m3/10基
スパイラルダクト	φ500×t0.6	m	16.00	
コンクリート	18-8-40BB	m3	3.14	
基礎砕石	RC-40 t=10cm	m2	1.96	
根巻コンクリート	18-8-40BB	m3	0.75	
同上型枠		m2	6.00	
基面整正		m2	1.96	

※本図面はA1サイズを原寸とする。



工事名	令和6年度南交安第1号 久居西鷹跡町地内道路照明灯修繕工事		
施工箇所名	津市 久居西鷹跡町 地内		
図面の種類	照明柱基礎詳細図		
縮尺	1/10	図面番号	2/3
事業所名	津 市 建 設 部 津 南 工 事 務 所		

(参考) 道路照明灯標準図


照明柱姿図
S=1:30

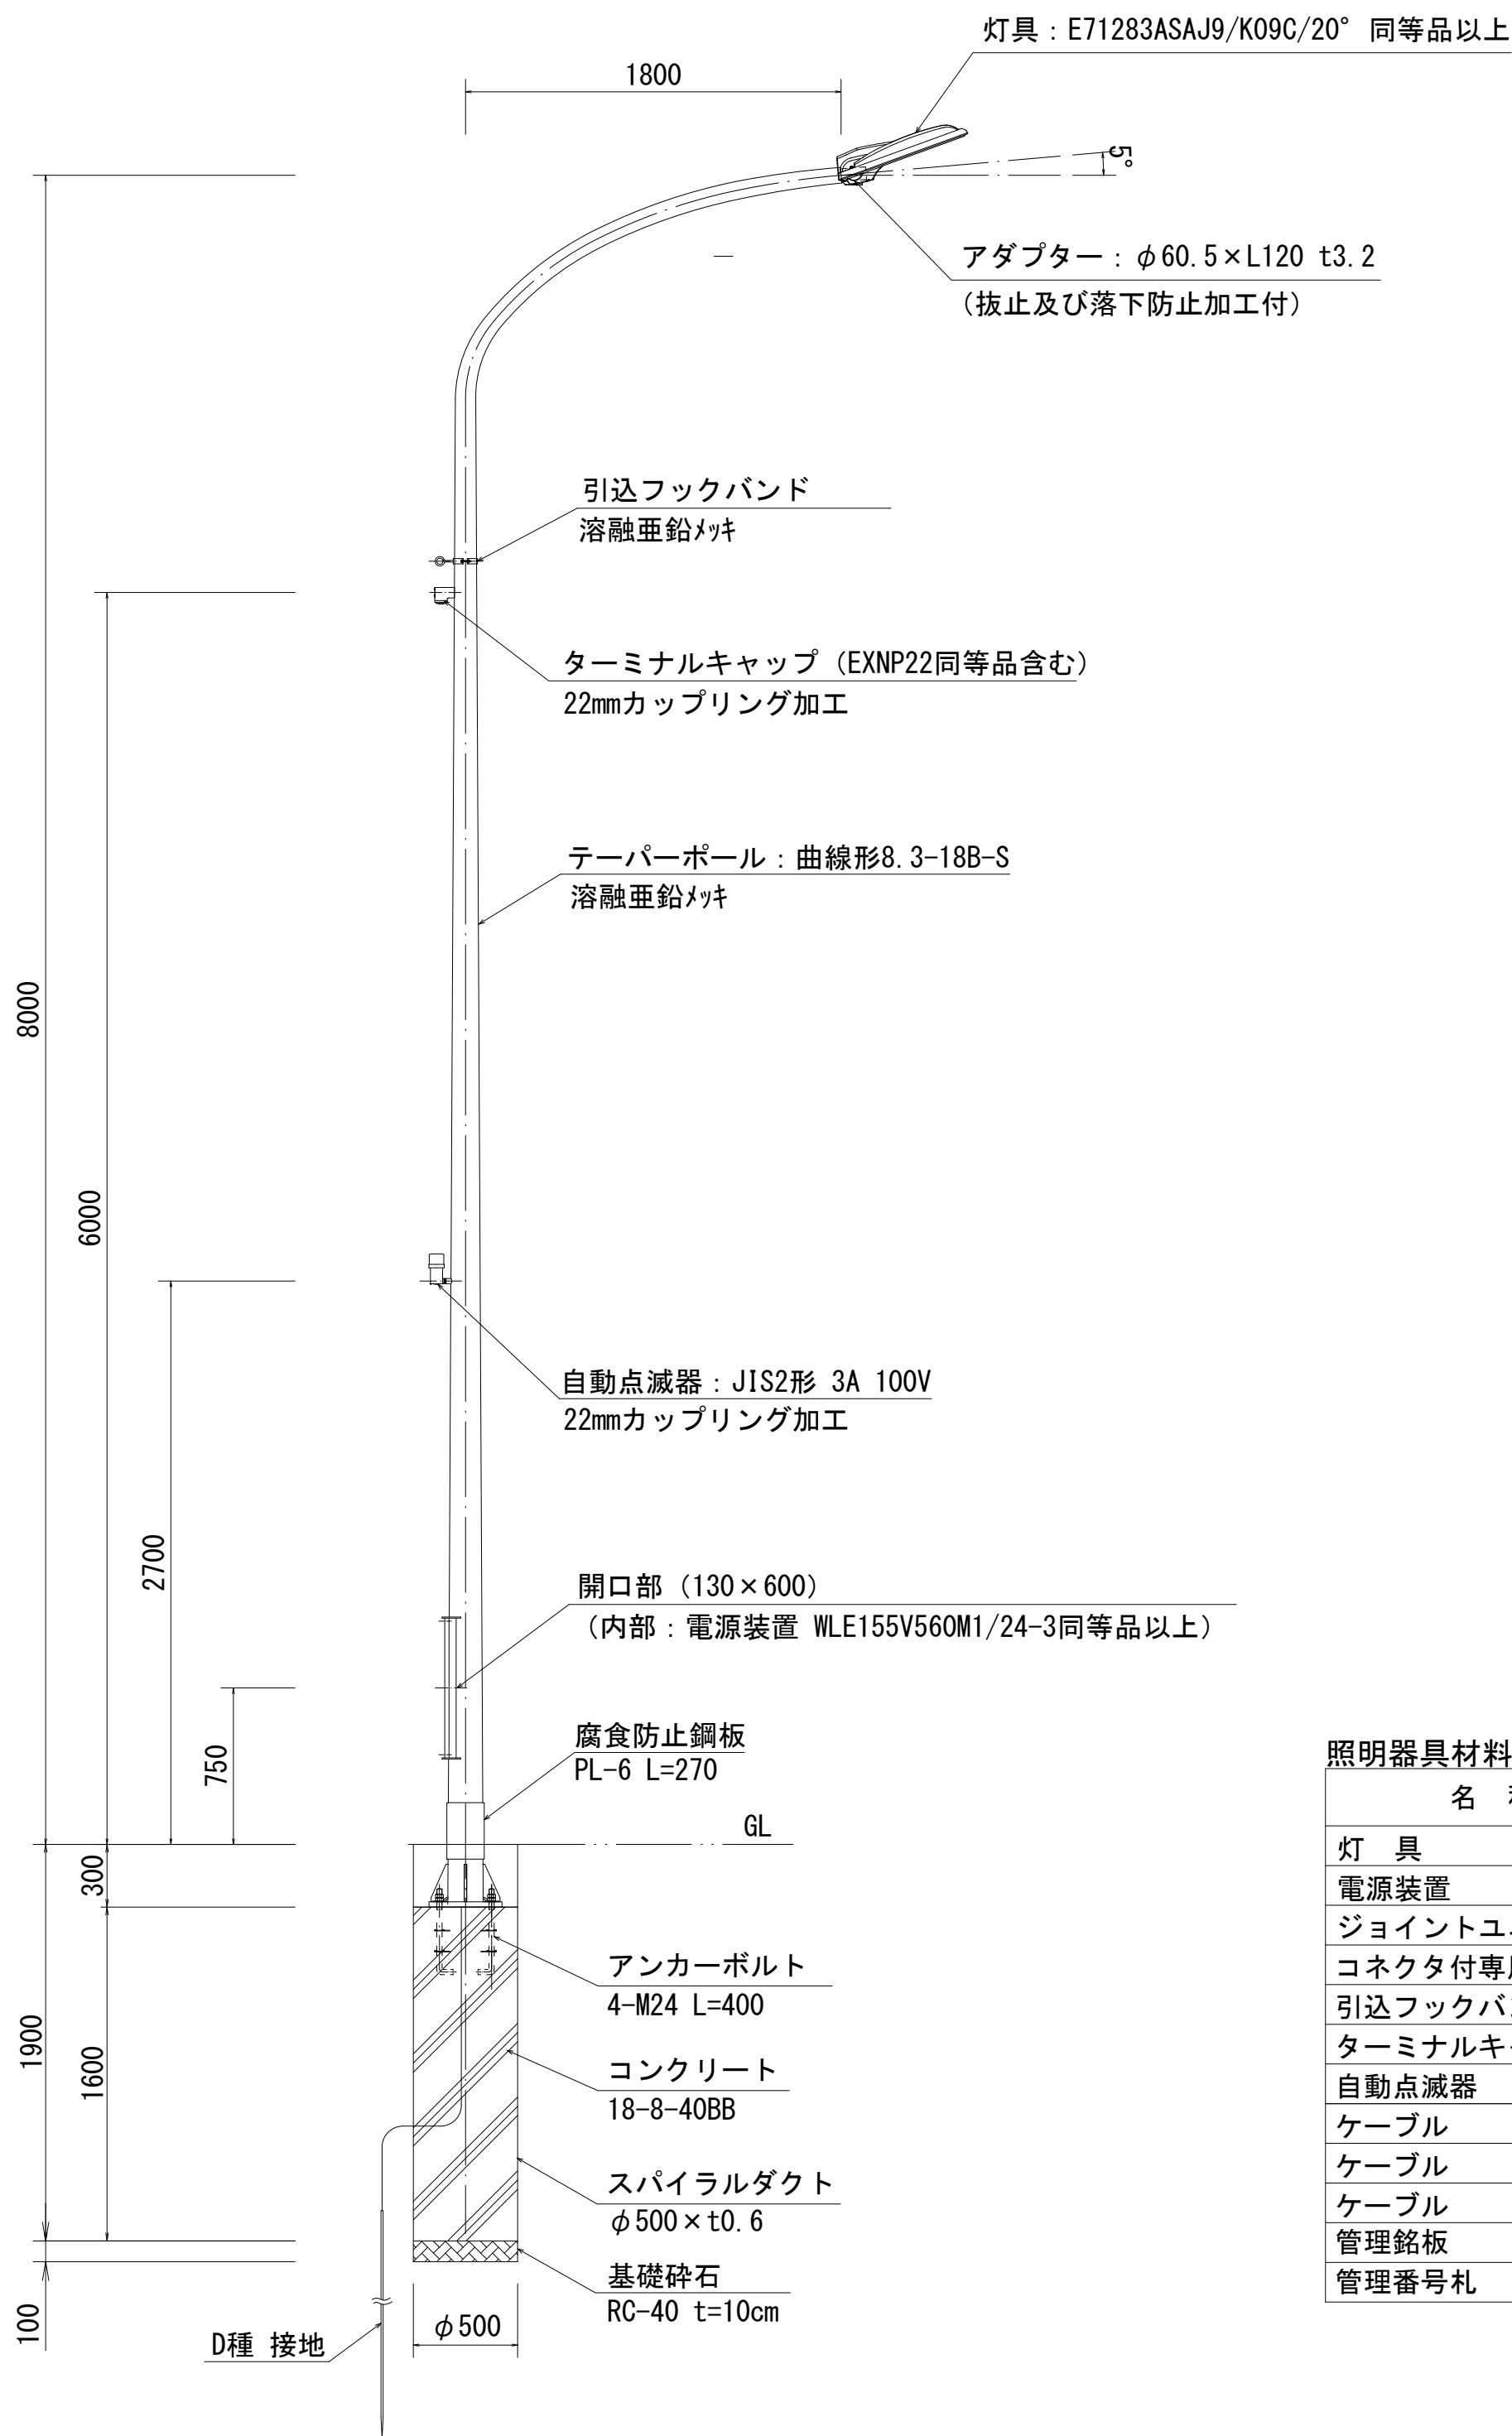

ベースプレート詳細図
S=1:10

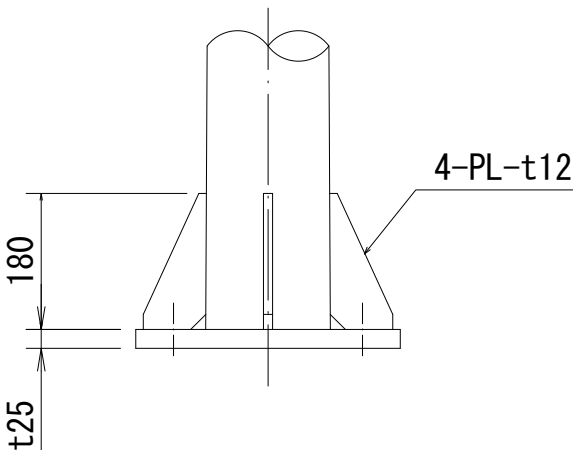
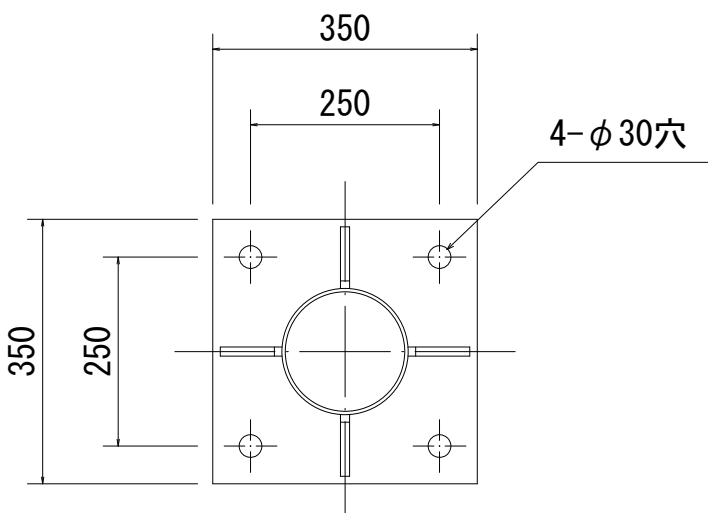


アンカーボルト詳細図
S=1:10

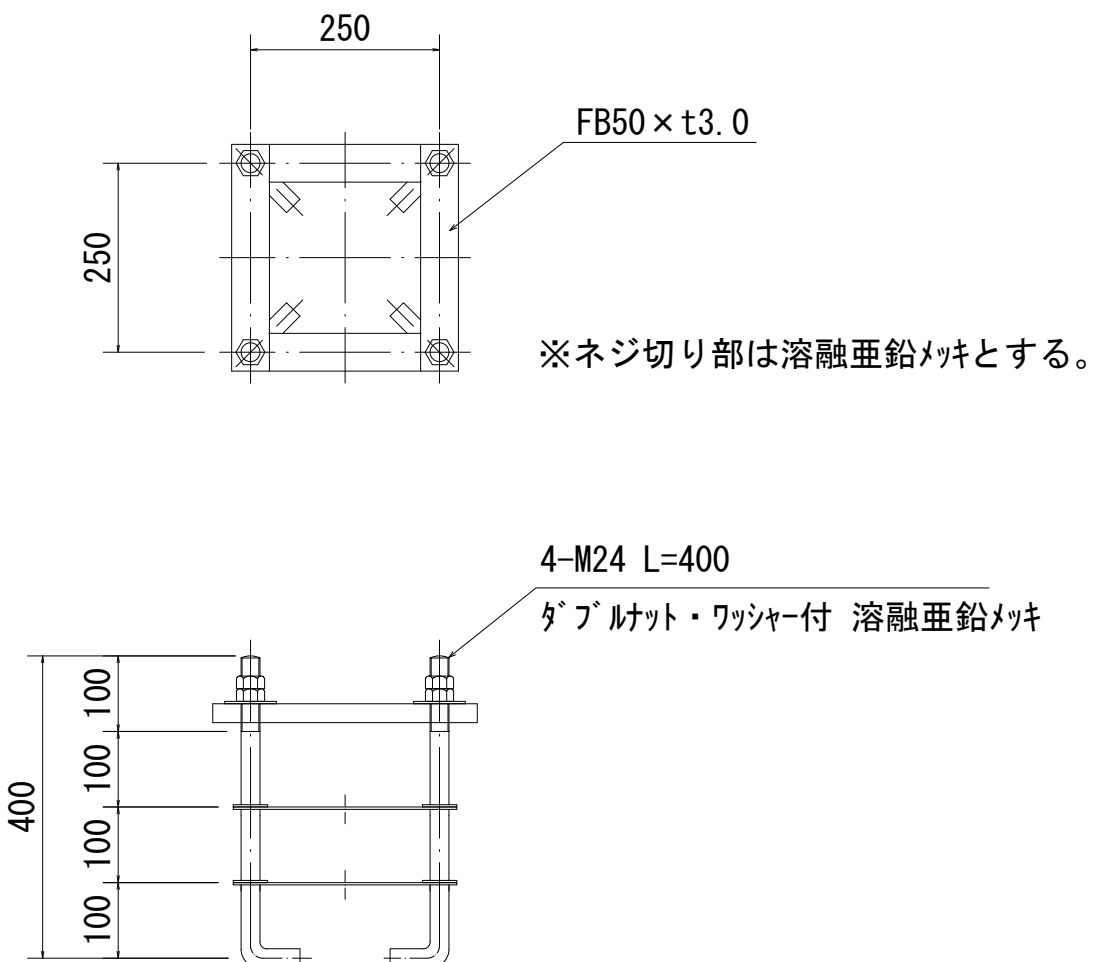

照明器具材料			1基当たり	
名 称	規 格	単 位	数 量	摘 要
灯 具	E71283ASAJ9/K09C同等品以上	台	1	11600lm
電源装置	WLE155V560M1/24-3同等品以上	個	1	
ジョイントユニット	EFMT68-15A同等品以上	個	1	開口部内
コネクタ付専用ケーブル	OPRC004/L10同等品以上	本	1	電源装置～灯具間
引込フックバンド	溶融亜鉛メッキ	個	1	
ターミナルキャップ	22mm	個	1	
自動点滅器	JIS2形 3A 100V (受台含む)	個	1	
ケーブル	VVF 2.0mm -2C	m	6	電源引込用
ケーブル	VVF 2.0mm -3C	m	3	自動点滅器用
ケーブル	EM-1E3.5	m	3	アース用
管理銘板	開口部7が貼付けA製 t0.8	枚	1	
管理番号札	スコッチ反射シート200×50 同等品以上	枚	1	


灯具詳細図
S=1:10

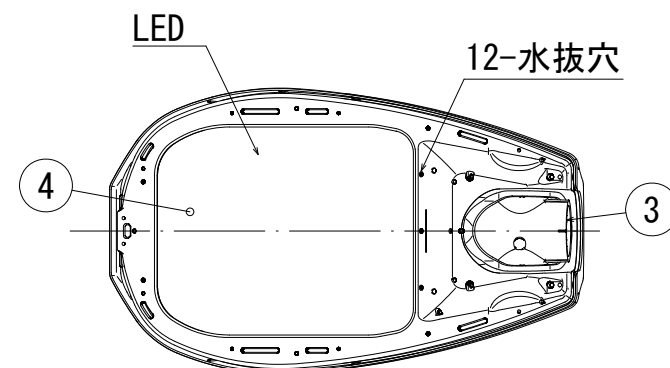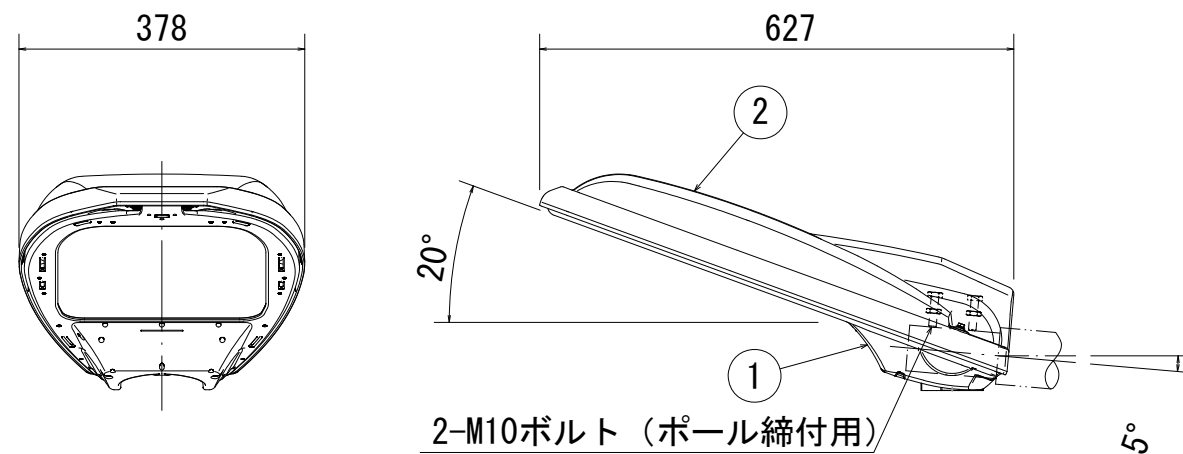

仕上色: グレイ (マンセルN7) 全艶

部番	部 品 名	材質・材厚	数	備 考
1	本体	アルミダイカスト	1	塗装
2	カバー	アルミダイカスト	1	塗装
3	クランプ	アルミダイカスト	1	塗装
4	前面ガラス	強化ガラスt4.0	1	透明

電源装置詳細図
S=1:5

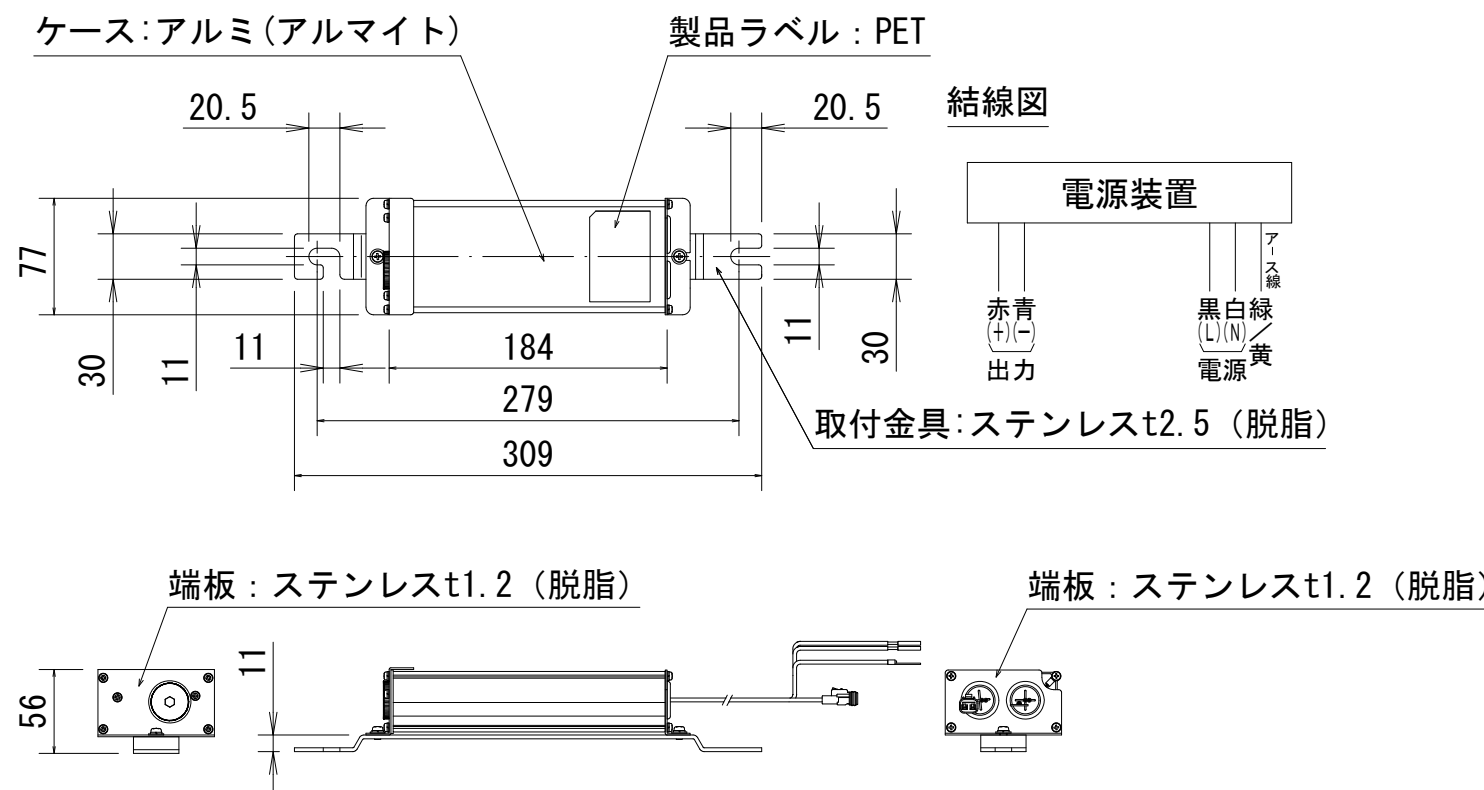

※本図面はA1サイズを原寸とする。

工事名	令和6年度南交安第1号 久居西鷹跡町地内道路照明灯修繕工事		
施工箇所名	津市 久居西鷹跡町 地内		
図面の種類	(参考) 道路照明灯標準図		
縮尺	図示	図面番号	3/3
事業所名	津 市 建 設 部 津 南 工 事 事 務 所		