


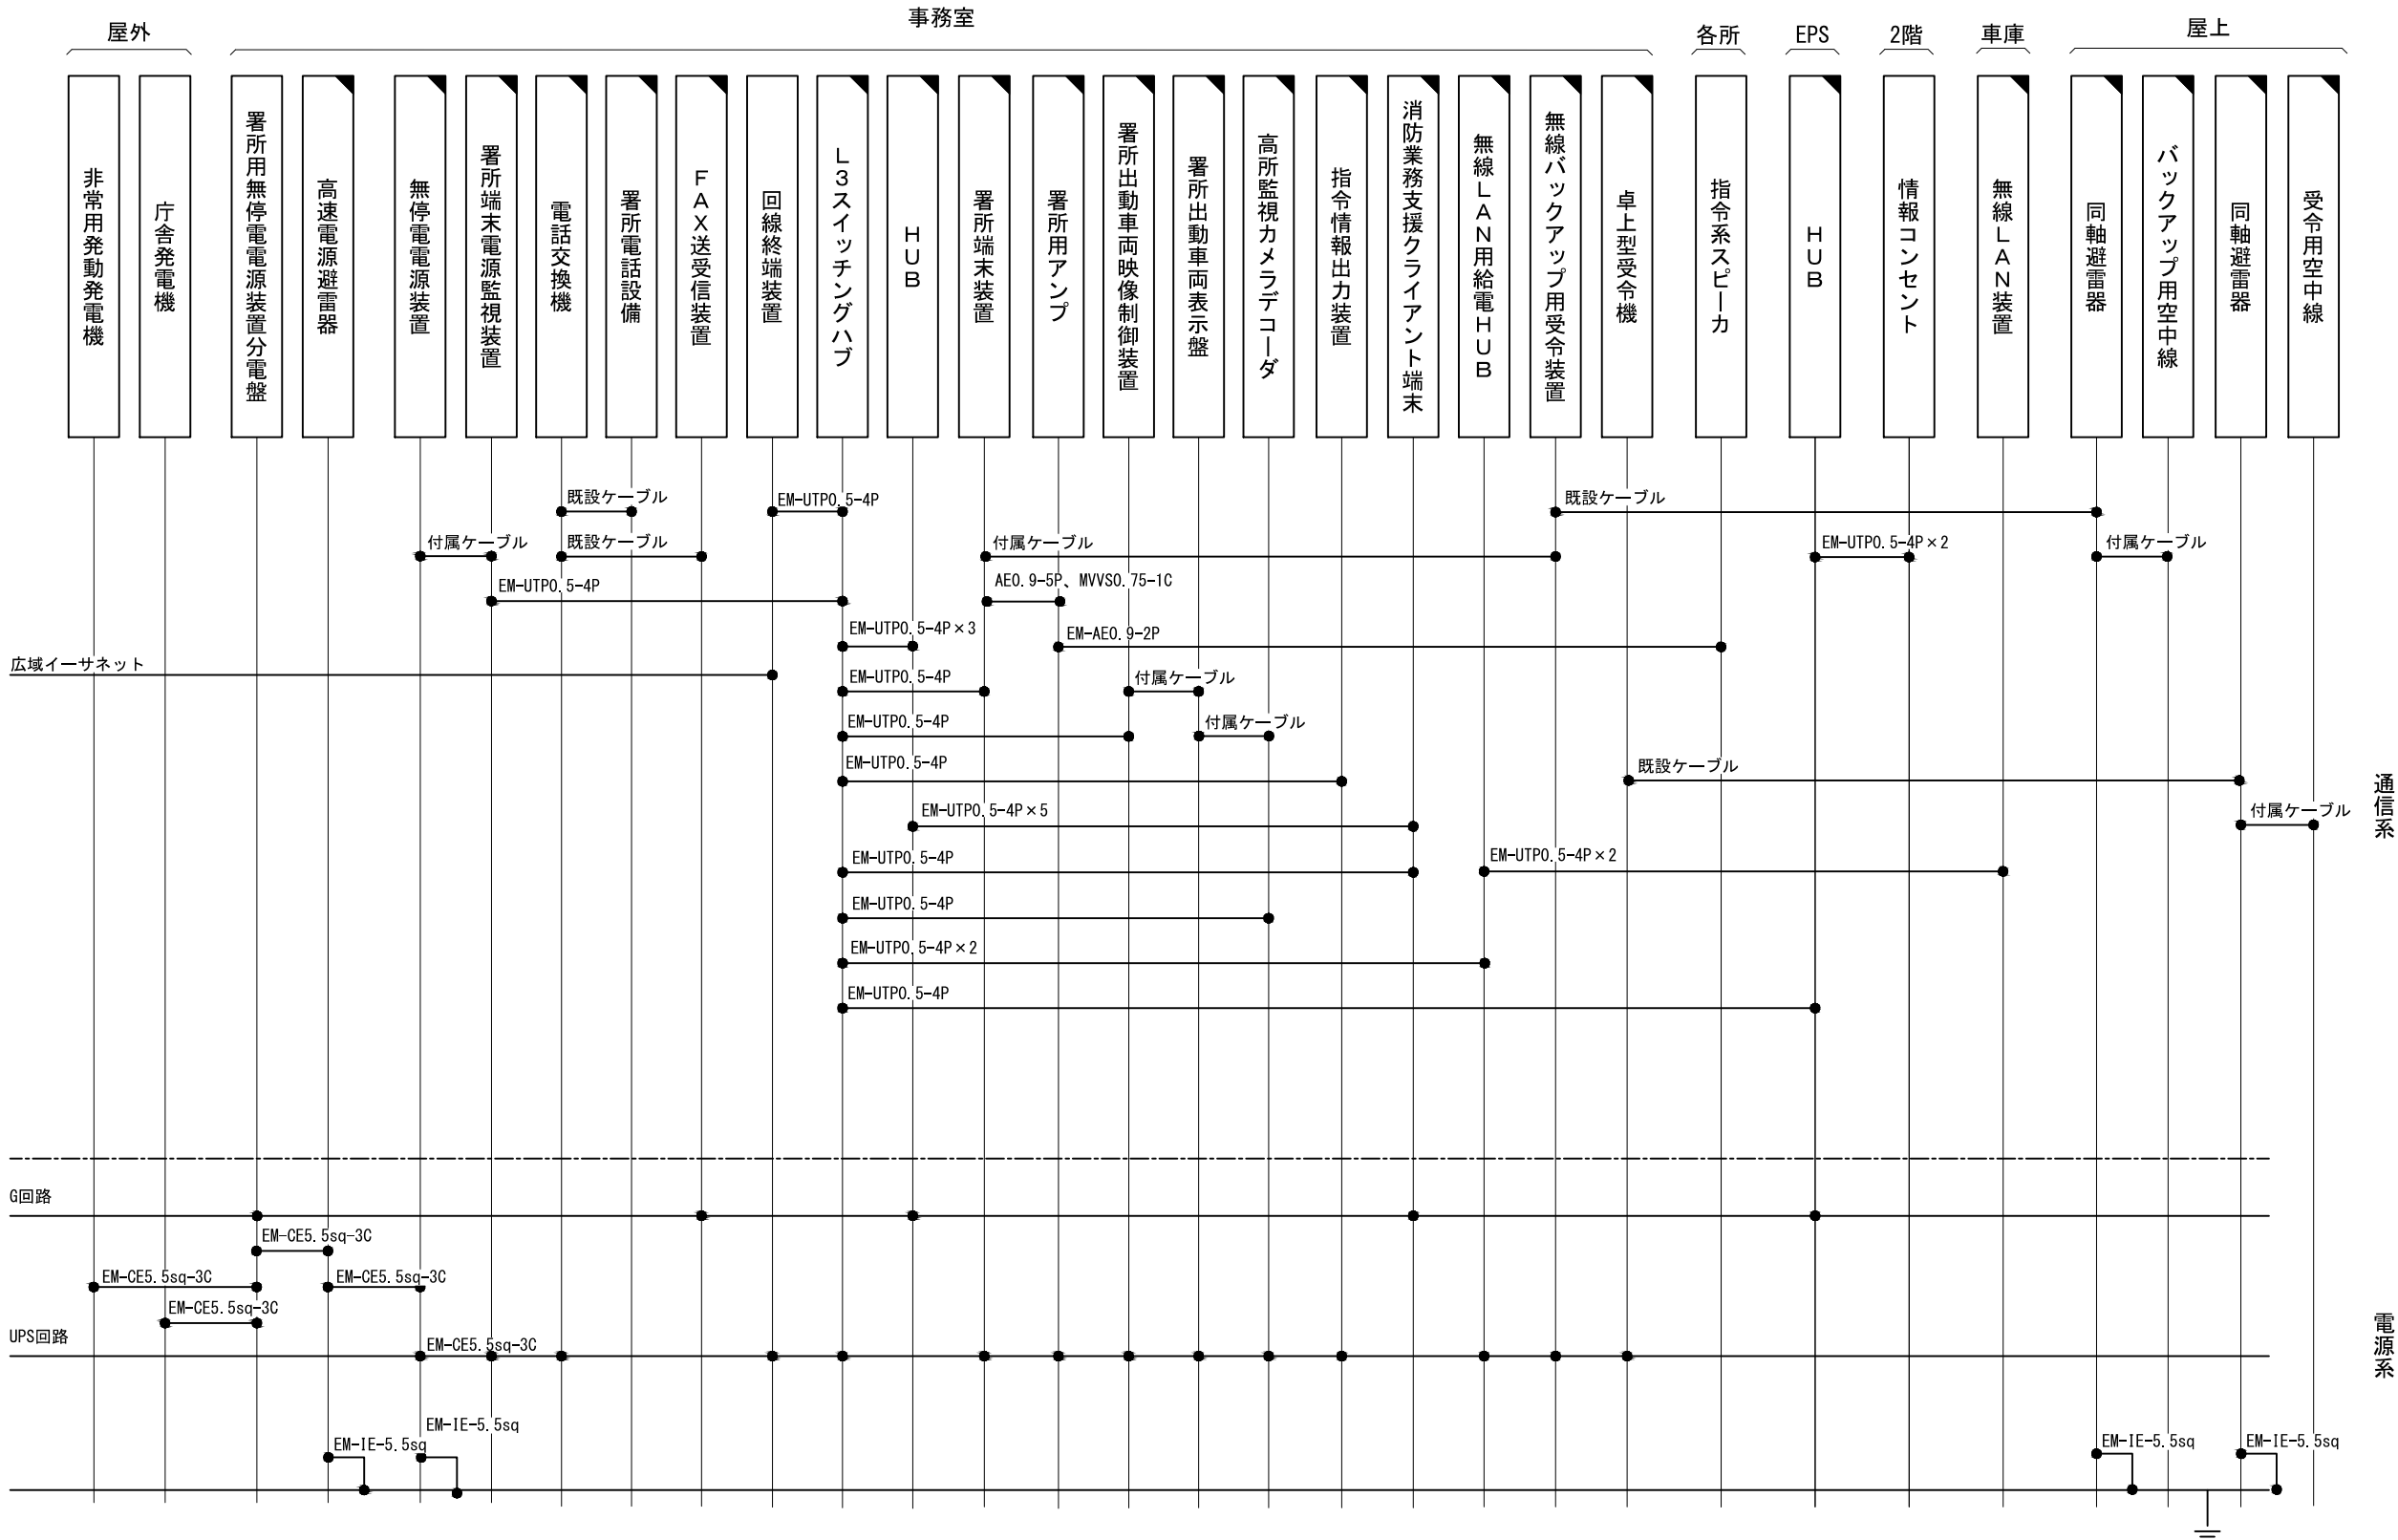

原図はA3

凡 例

：新設

：撤去


：更新

：移設

：既設

指令系スピーカーにはスピーカ(天井型)、スピーカ(壁掛形)、スピーカ(防水型)、スピーカ(屋外型)を含む
消防業務支援クライアント端末にはデスクトップ、ノートブック、プリンタを含む
署所電話設備には多機能電話機、PHSアンテナを含む

版	年月日	設変番号	変 更 事 項					承認	発注者					名称		 ビーム計画設計株式会社 Beam Planning Corporation	設計	服部	年月日		
									津市					三重中央消防指令センター総合整備工事			検図	牛田	年月日		
									課長	主幹	課長補佐	係長	係	図名	縮尺		no. scale	承認	山下	年月日	
									津市久居消防署南分署 配線系統図									図番	T014		

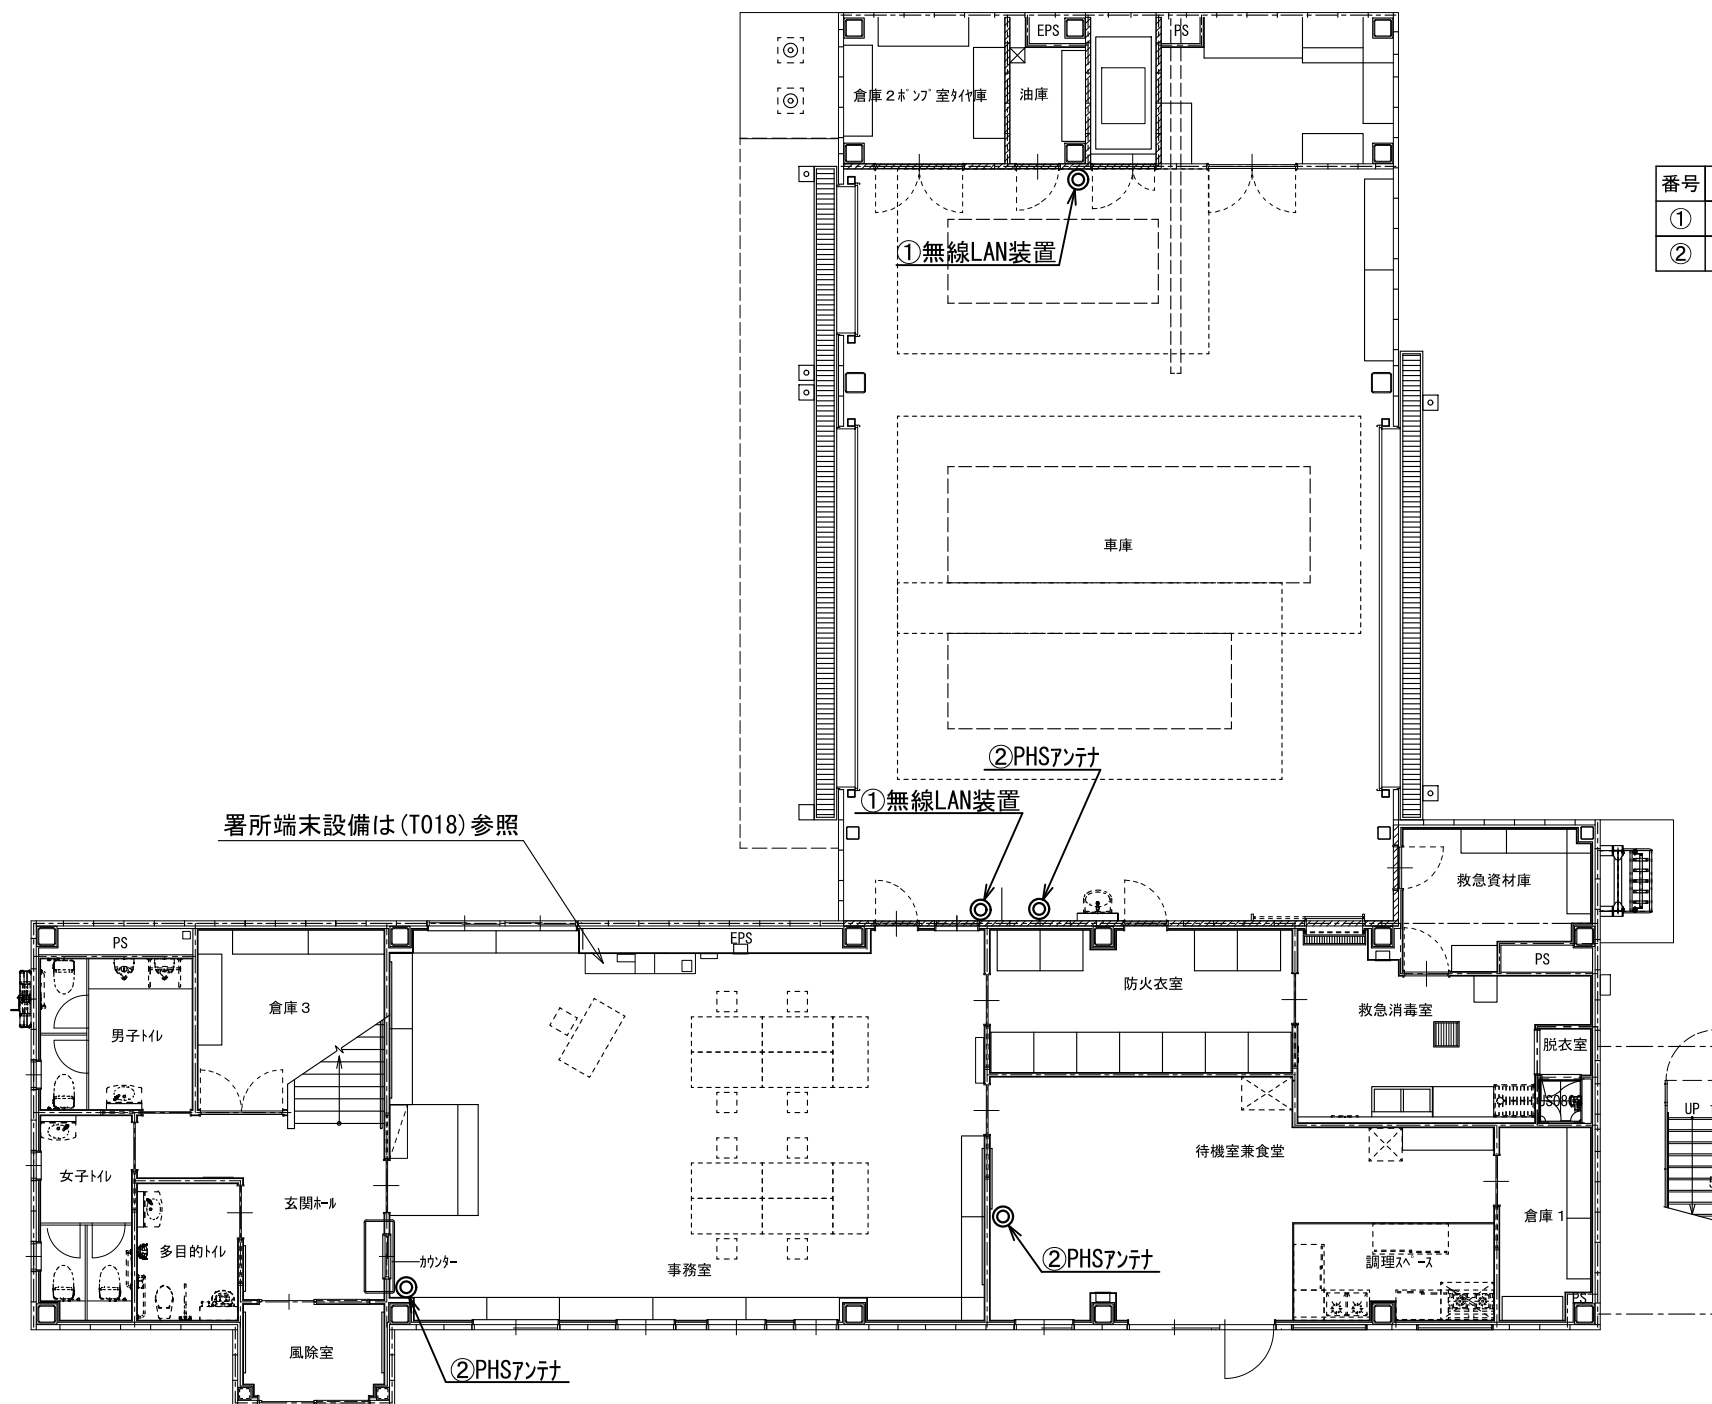


番号	機器名称	数量	備考
①	無線LAN装置	2台	
②	PHSアンテナ	3台	屋内型2、屋外型

凡 例

	: 新設		: 撤去
	: 更新		: 移設
	: 既設		

版	年月日	設定番号	変 更 事 項	承認	発注者 津市					名称 三重中央消防指令センター総合整備工事		 ビーム計画設計株式会社 Beam Planning Corporation	設計	服部	年月日	
													検図	牛田	年月日	
					課長	主幹	課長補佐	係長	係	図名 津市久居消防署南分署 1階平面図	縮尺 1/150		承認	山下	年月日	
													図番	T015		

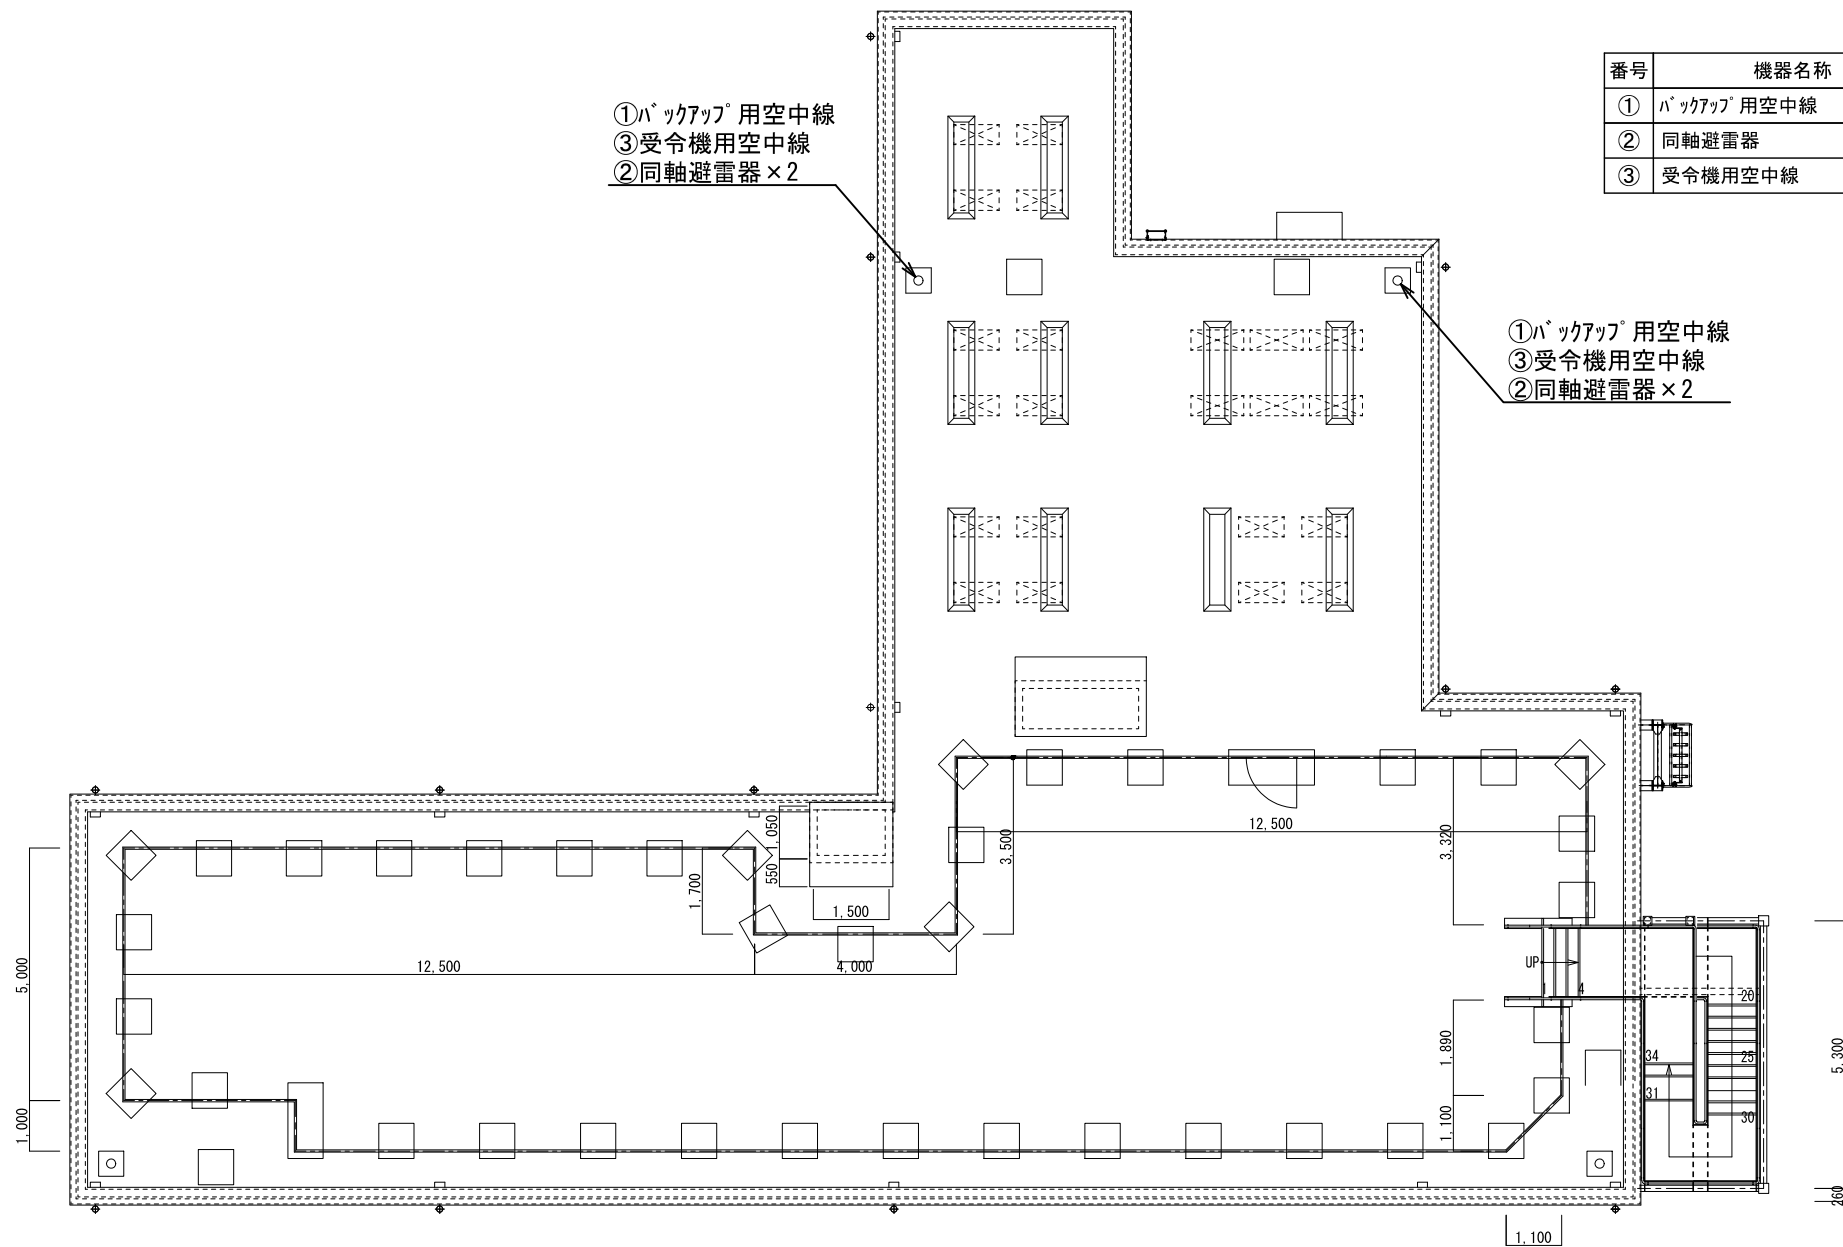


番号	機器名称	数量	備考
①	バックアップ用空中線	2基	
②	同軸避雷器	4台	
③	受令機用空中線	2基	

原図はA3

凡 例			
	: 新設		: 撤去
	: 更新		: 移設
	: 既設		

版	年月日	設定番号	変 更 事 項					承認	発注者					名称		 ビーム計画設計株式会社 Beam Planning Corporation	設計	服部	年月日	
									津市					三重中央消防指令センター総合整備工事			検図	牛田	年月日	
									課長	主幹	課長補佐	係長	係	図名	縮尺		承認	山下	年月日	
														津市久居消防署南分署 R階平面図	1/150		図番	T017		

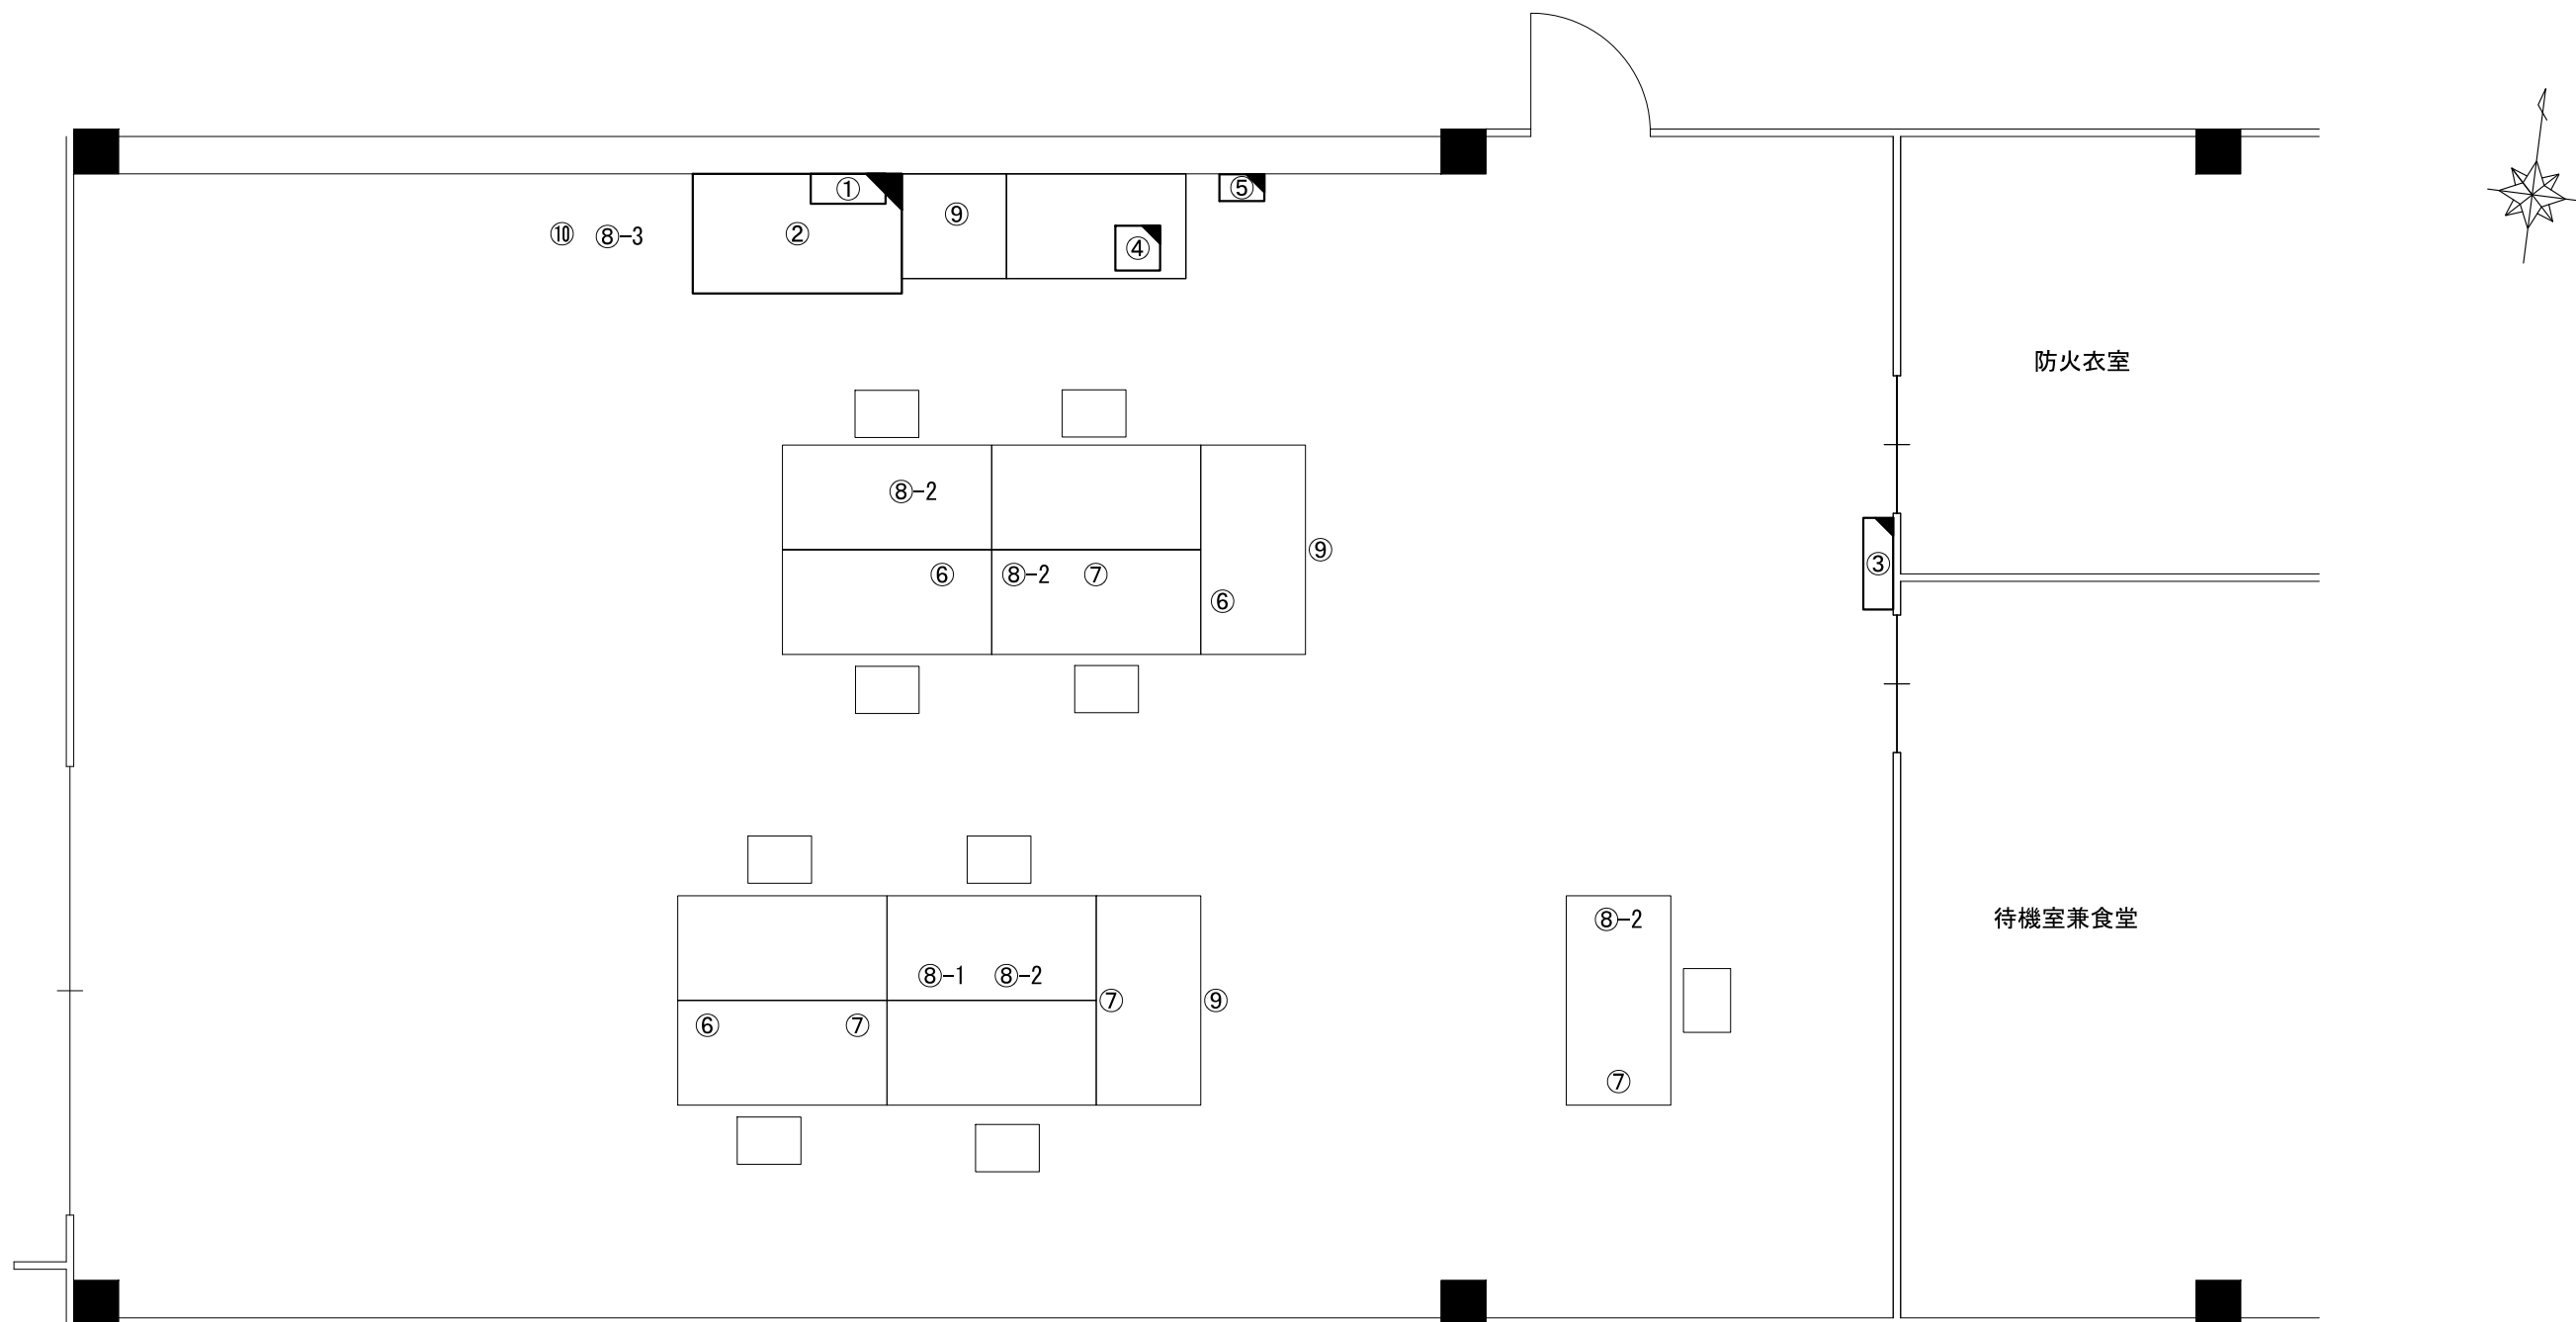

番号	機器名称	数量	備考
①	署所用無停電電源装置分電盤	-	
①-1	高速電源避雷器	1台	
②	署所端末ラック	1台	
②-1	署所端末装置	1台	
②-2	卓上型受令機	1台	
②-3	無線パッド用受令装置	1台	
②-4	回線終端装置	1台	
②-5	L3スイッチングハブ	1台	
②-6	無線LAN用給電HUB	1台	
②-7	指令情報出力装置	1台	
②-8	署所出動車両表示盤映像制御装置	1台	
②-9	無停電電源装置	1台	
②-10	署所端末電源監視装置	1台	
②-11	高所監視カメラカメラ	1台	

番号	機器名称	数量	備考
③	署所出動車両表示盤	1台	
④	電話交換機	1台	
⑤	署所用ﾌﾟﾗﾝﾅｰ	1台	
⑥	PHS電話機	3台	
⑦	多機能電話機	4台	
⑧	消防業務支援ｸﾗｲｱﾝﾄ端末	-	
⑧-1	ﾃﾞｽｸﾄｯﾌﾟ	1台	
⑧-2	ﾉｰｯﾄﾞﾎﾞｯｸ	4台	
⑧-3	ﾌﾟﾘﾝﾀ	1台	
⑨	HUB	3台	1台予備
⑩	FAX送受信装置	1台	


原図はA3

凡 例

	: 新設		: 撤去
	: 更新		: 移設
	: 既設		

版	年月日	設定番号	変 更 事 項	承認	発注者 津市					名称 三重中央消防指令センター総合整備工事		 ビーム計画設計株式会社 Beam Planning Corporation	設計	服部	年月日		
													検図	牛田	年月日		
					課長	主幹	課長補佐	係長	係	図名 津市久居消防署南分署 1階事務室機器配置図（更新）			縮尺 1/50	承認	山下	年月日	
													図番	T018			


番号	機器名称	数量	備考
①	ﾊﾞｯｸｱｯﾌﾟ用空中線	2基	
②	同軸避雷器	4台	
③	受令機用空中線	2基	

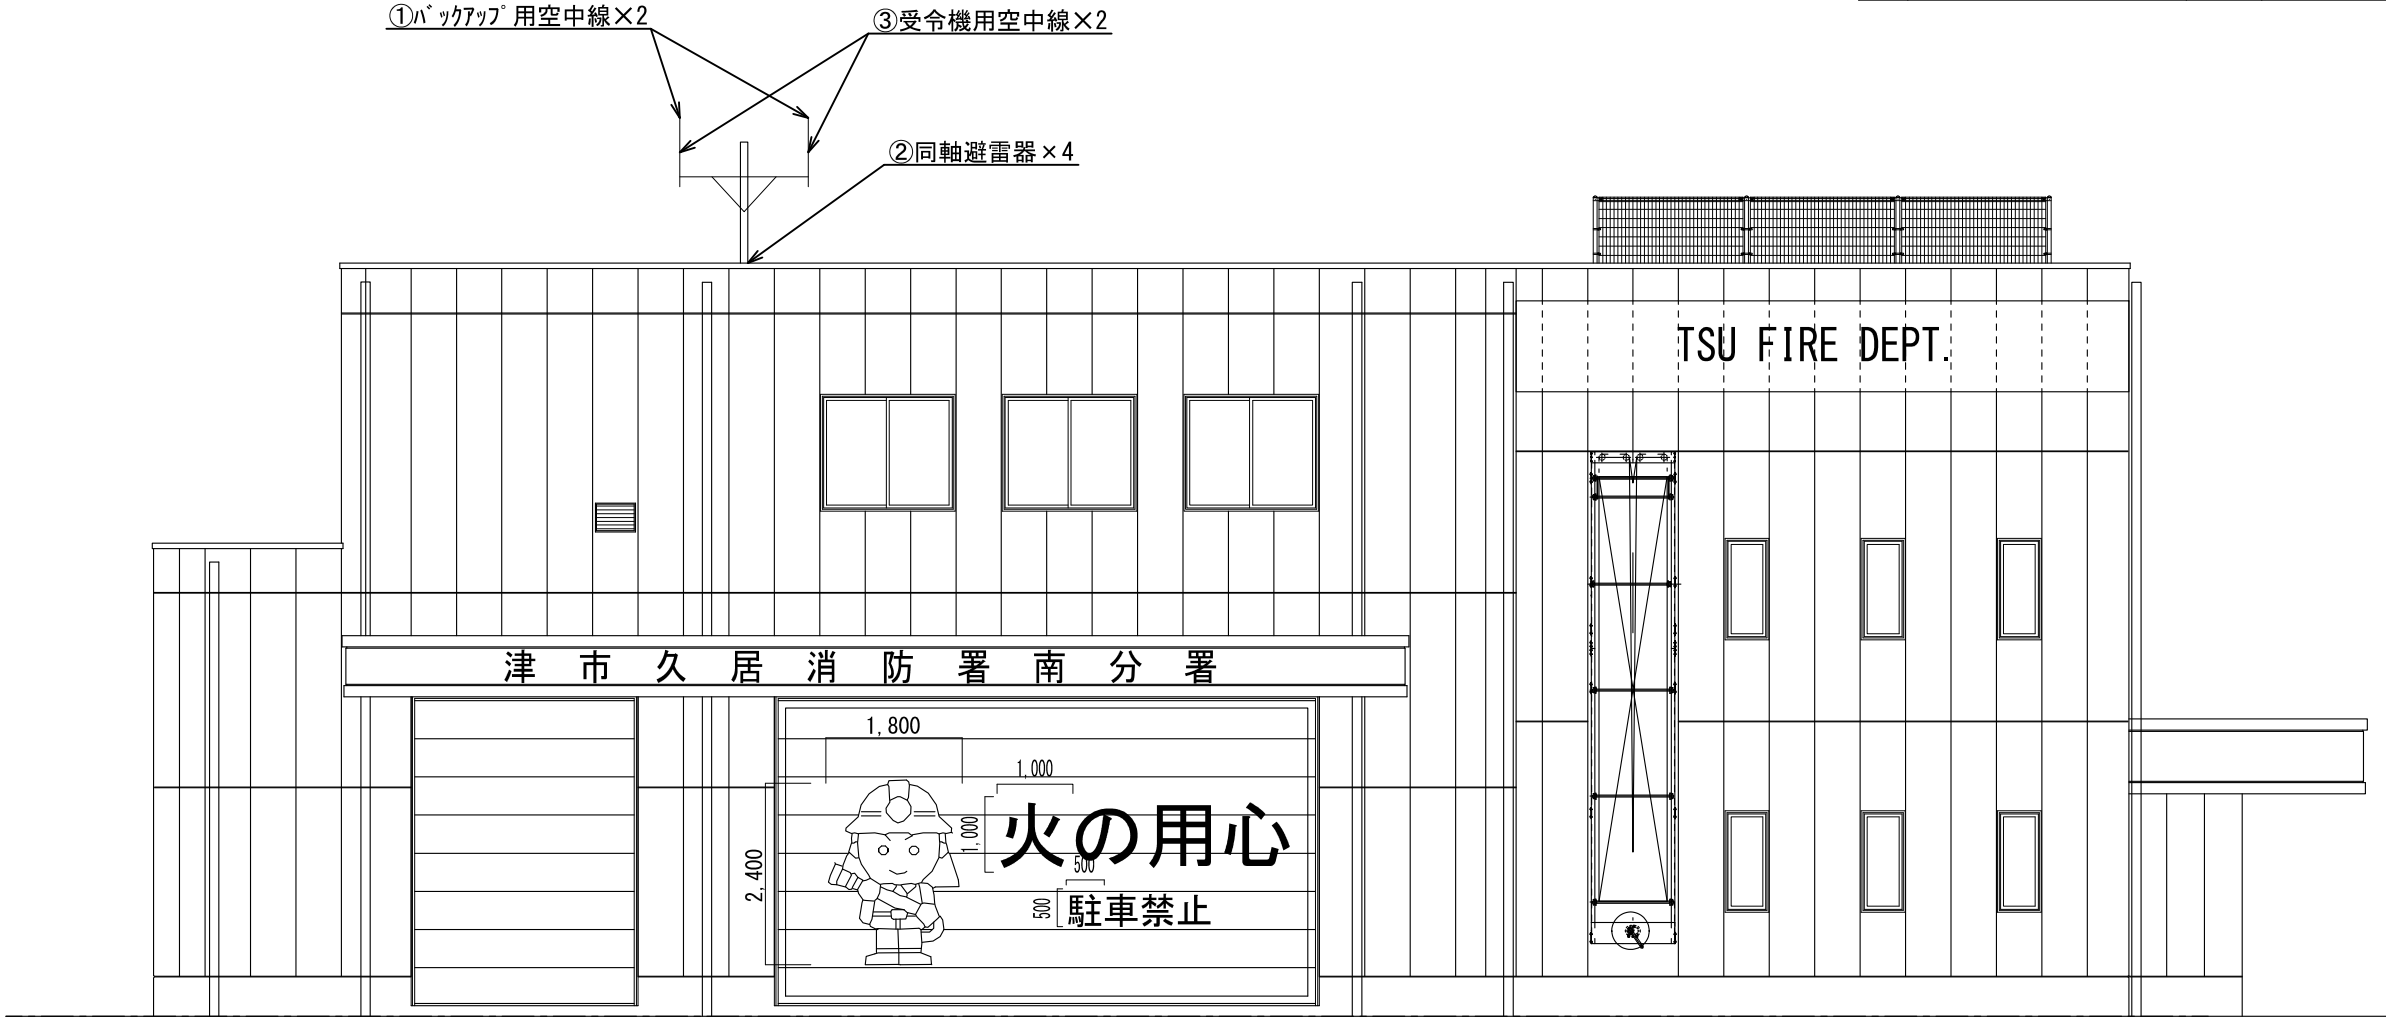

原図はA3

凡 例			
	: 新設		: 撤去
	: 更新		: 移設
	: 既設		

版	年月日	設変番号	変 更 事 項					承認	発注者					名称			ビーム計画設計株式会社 Beam Planning Corporation	設計	服部	年月日	
									津市					三重中央消防指令センター総合整備工事				検図	牛田	年月日	
									課長	主幹	課長補佐	係長	係	図名	縮尺			承認	山下	年月日	
														津市久居消防署南分署 立面図	1/100			図番	T019		

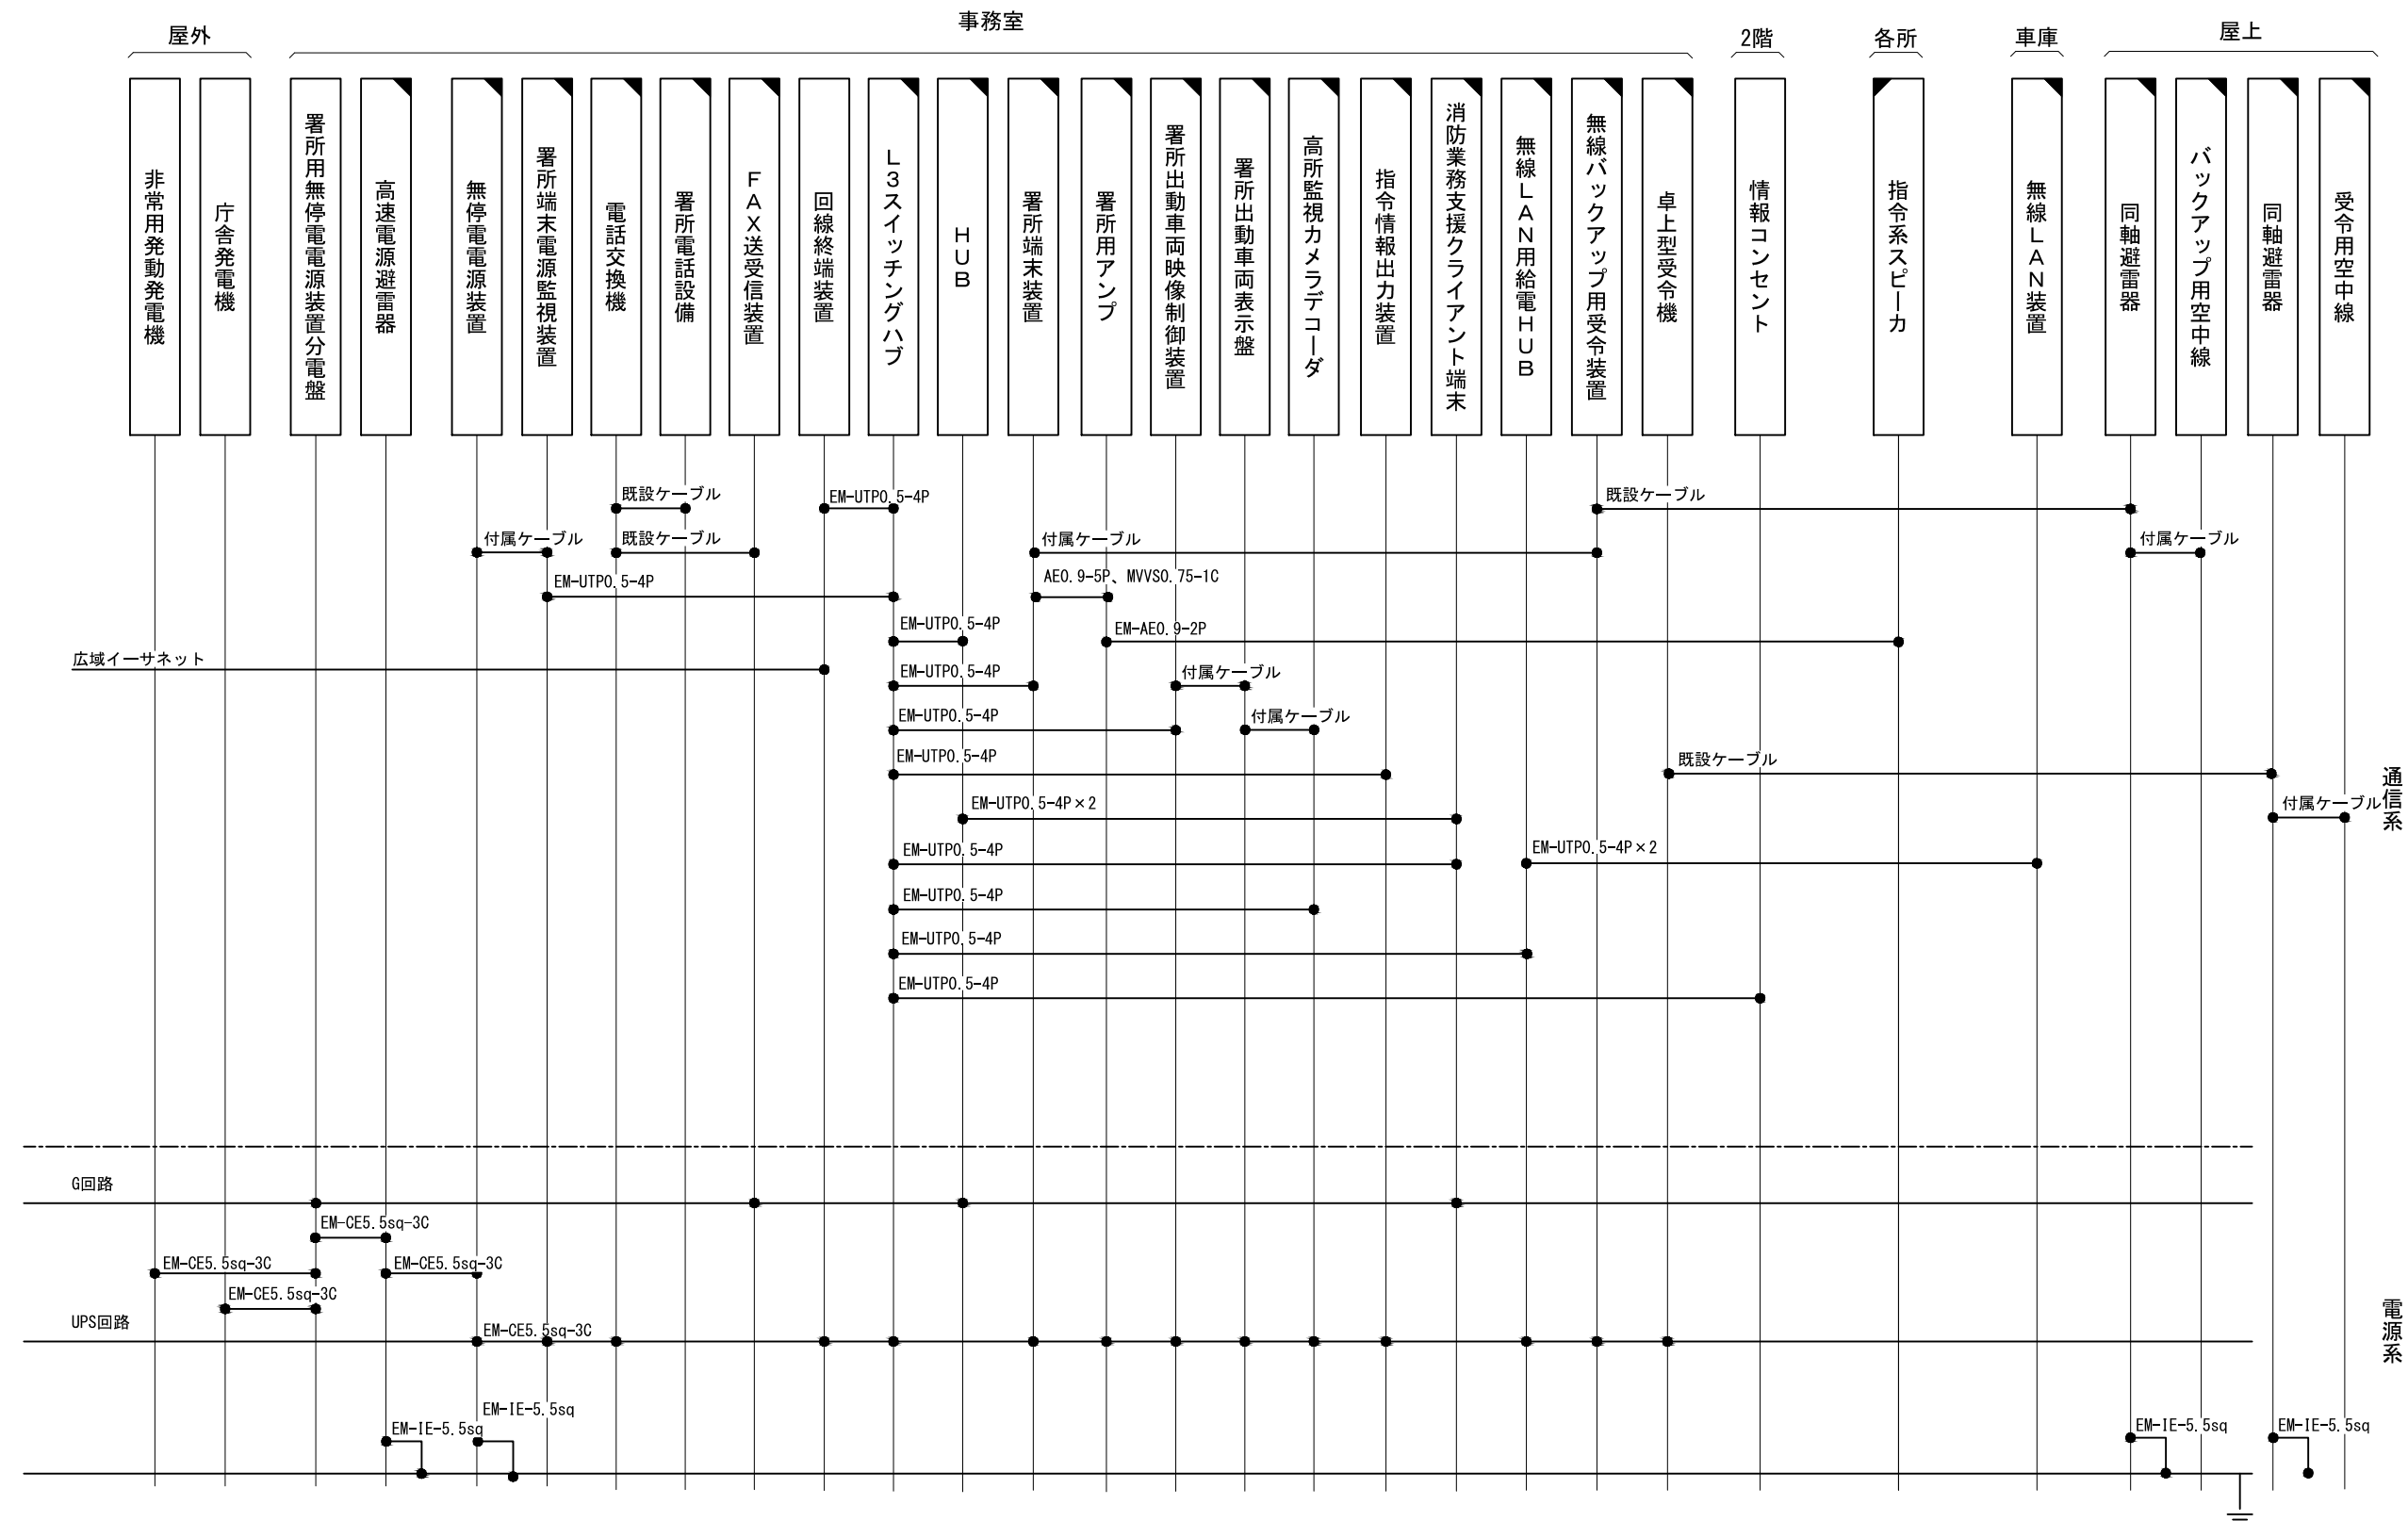

原図はA3

凡 例

: 新設

: 撤去

: 更新

: 移設


: 既設

指令系スピーカにはスピーカ(天井型)、スピーカ(壁掛形)、スピーカ(防水型)、スピーカ(屋外型)を含む
消防業務支援クライアント端末にはデスクトップ、ノートブック、プリンタを含む
署所電話設備には多機能電話機、PHSアンテナを含む



版	年月日	設変番号	変 更 事 項	承認	発注者	名称	設計	服部	年月日	
					津市		設計	牛田	年月日	
					課長	主幹	課長補佐	係長	係	
					図名		図番		T020	
					津市久居消防署香良洲分遣所配線系統図		縮尺			
							no. scale			




ビーム計画設計株式会社
Beam Planning Corporation

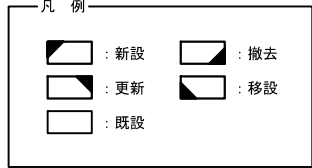

版	年月日	設定番号	変 更 事 項					承認	発注者					名称		 ビーム計画設計株式会社 Beam Planning Corporation	設計	服部	年月日	
									津市					三重中央消防指令センター総合整備工事			検図	牛田	年月日	
									課長	主幹	課長補佐	係長	係	図名	縮尺		承認	山下	年月日	
														津市久居消防署香良洲分遣所 1階平面図	1/150		図番	T021		

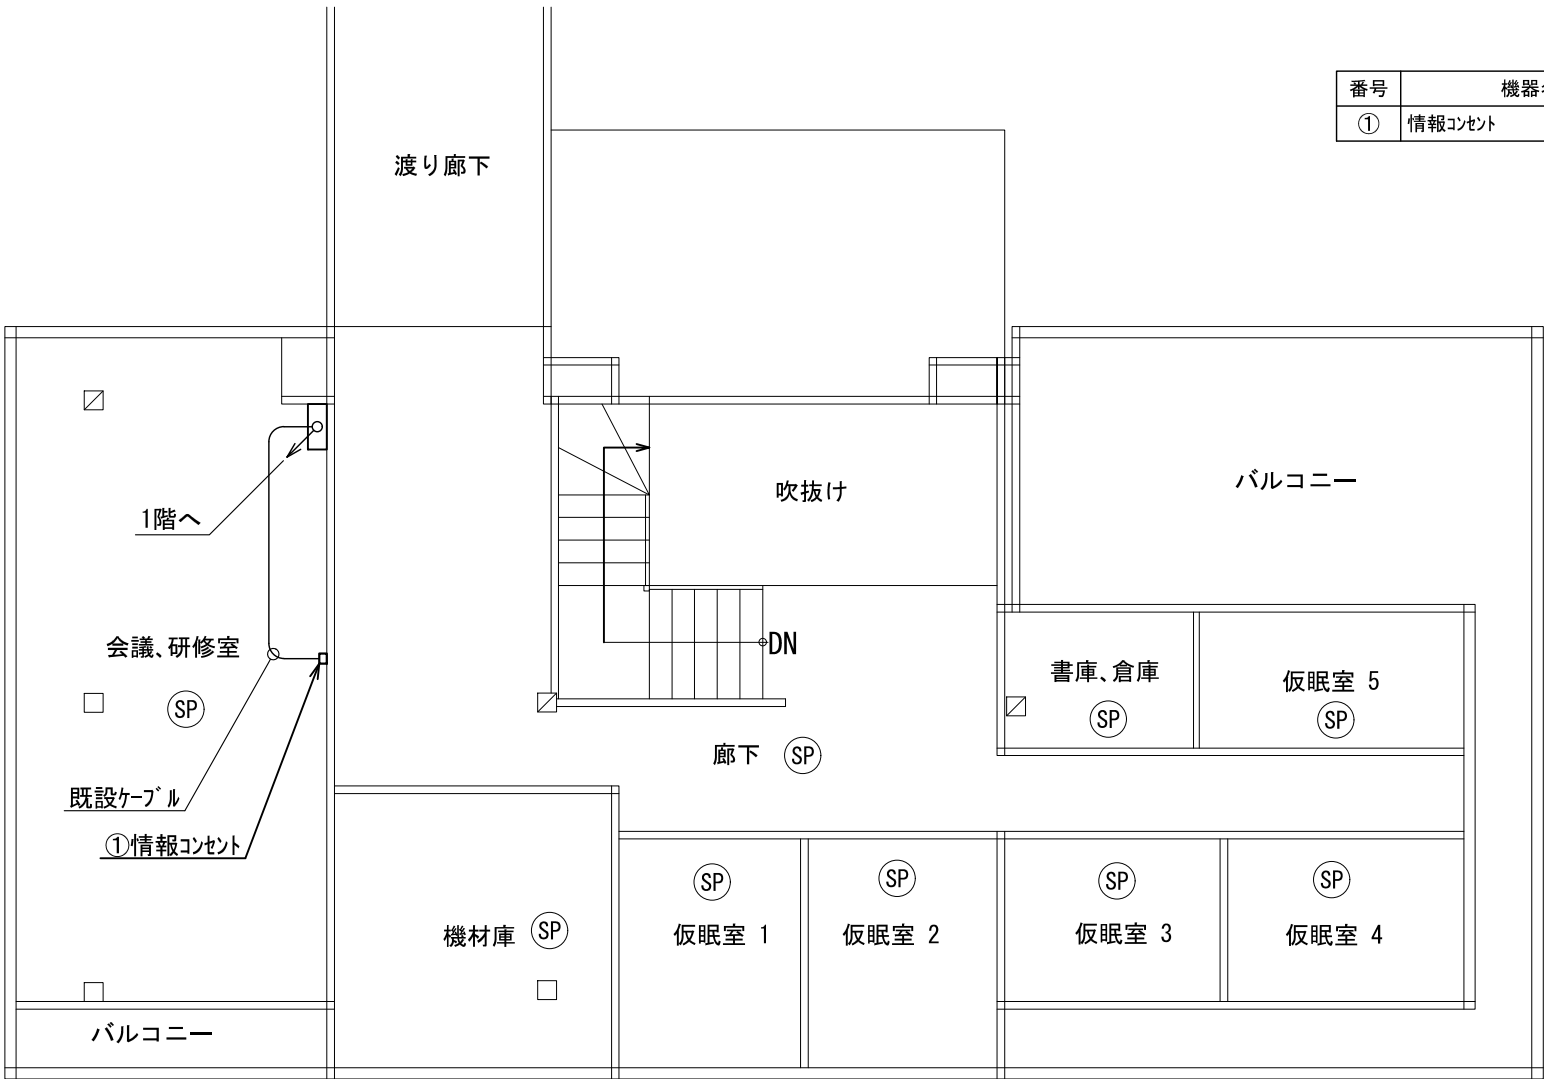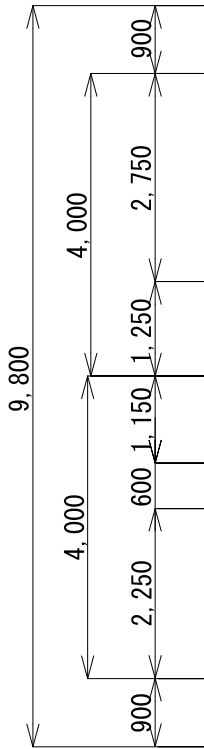

番号	機器名称	数量	備考
①	情報コンセント	1箇所	

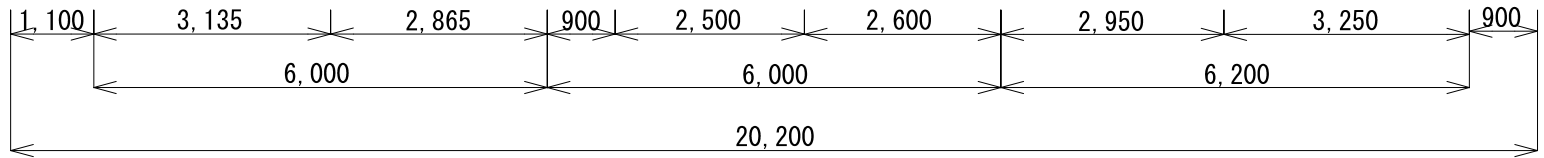


原図はA3

凡 例			
	: 新設		: 撤去
	: 更新		: 移設
	: 既設		

版	年月日	設定番号	変 更 事 項					承認	発注者					名称			ビーム計画設計株式会社 Beam Planning Corporation	設計	服部	年月日	
									津市					三重中央消防指令センター総合整備工事				検図	牛田	年月日	
									課長	主幹	課長補佐	係長	係	図名	縮尺			承認	山下	年月日	
														津市久居消防署香良洲分遣所 2階平面図	1/100			図番	T022		



ビーム計画設計株式会社
Beam Planning Corporation

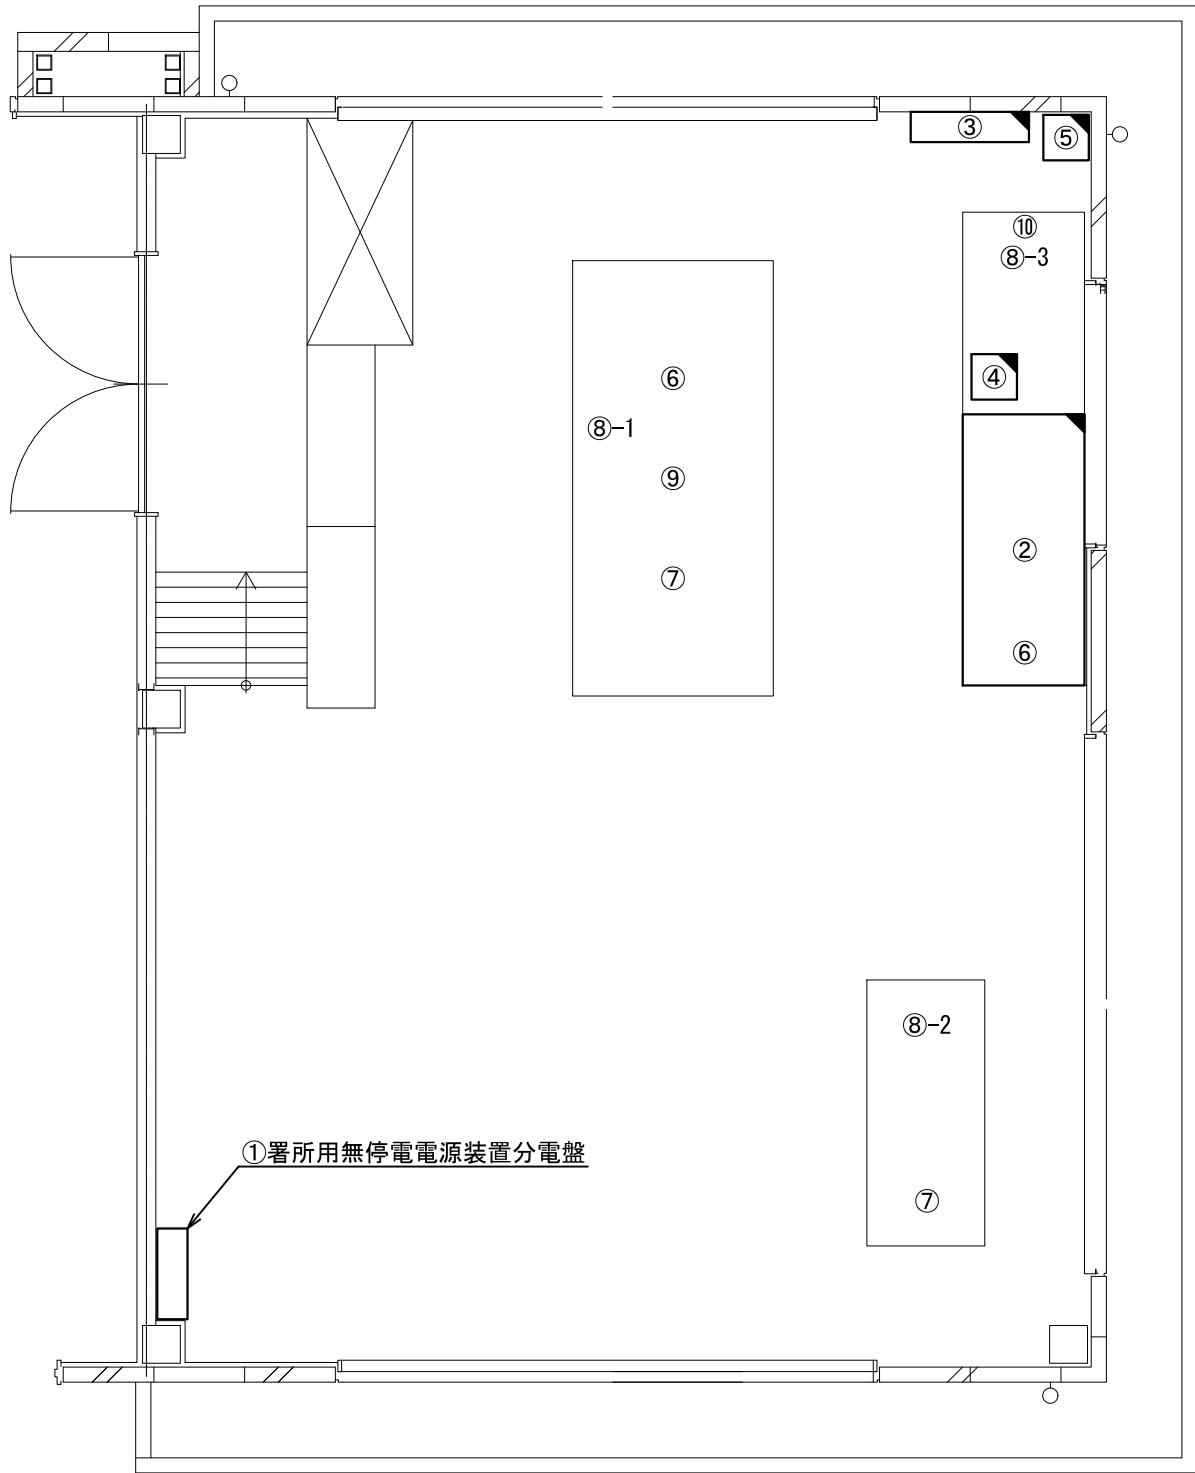


番号	機器名称	数量	備考
①	署所用無停電電源装置分電盤	-	
①-1	高速電源避雷器	1台	
②	署所端末ラック	1台	
②-1	署所端末装置	1台	
②-2	卓上型受令機	1台	
②-3	無線ハンディラック用受令装置	1台	
②-4	回線終端装置	1台	
②-5	L3スイッチングハブ	1台	
②-6	無線LAN用給電HUB	1台	
②-7	指令情報出力装置	1台	
②-8	署所出動車両表示盤映像制御装置	1台	
②-9	無停電電源装置	1台	
②-10	署所端末電源監視装置	1台	
②-11	高所監視カメラモニター	1台	
③	署所出動車両表示盤	1台	
④	電話交換機	1台	
⑤	署所用ラック	1台	
⑥	PHS電話機	2台	
⑦	多機能電話機	2台	
⑧	消防業務支援クライアント端末	-	
⑧-1	デスクトップ	1台	
⑧-2	ノートブック	1台	
⑧-3	プリンタ	1台	
⑨	HUB	1台	
⑩	FAX送受信装置	1台	

原図はA3

凡 例			
	: 新設		: 撤去
	: 更新		: 移設
	: 既設		

版	年月日	設定番号	変 更 事 項					承認	発注者					名称		 ビーム計画設計株式会社 Beam Planning Corporation	設計	服部	年月日	
									津市					三重中央消防指令センター総合整備工事			検図	牛田	年月日	
									課長	主幹	課長補佐	係長	係	図名	縮尺		承認	山下	年月日	
														津市久居消防署香良洲分遣所 1階事務室機器配置図（更新）	1/50			図番	T023	

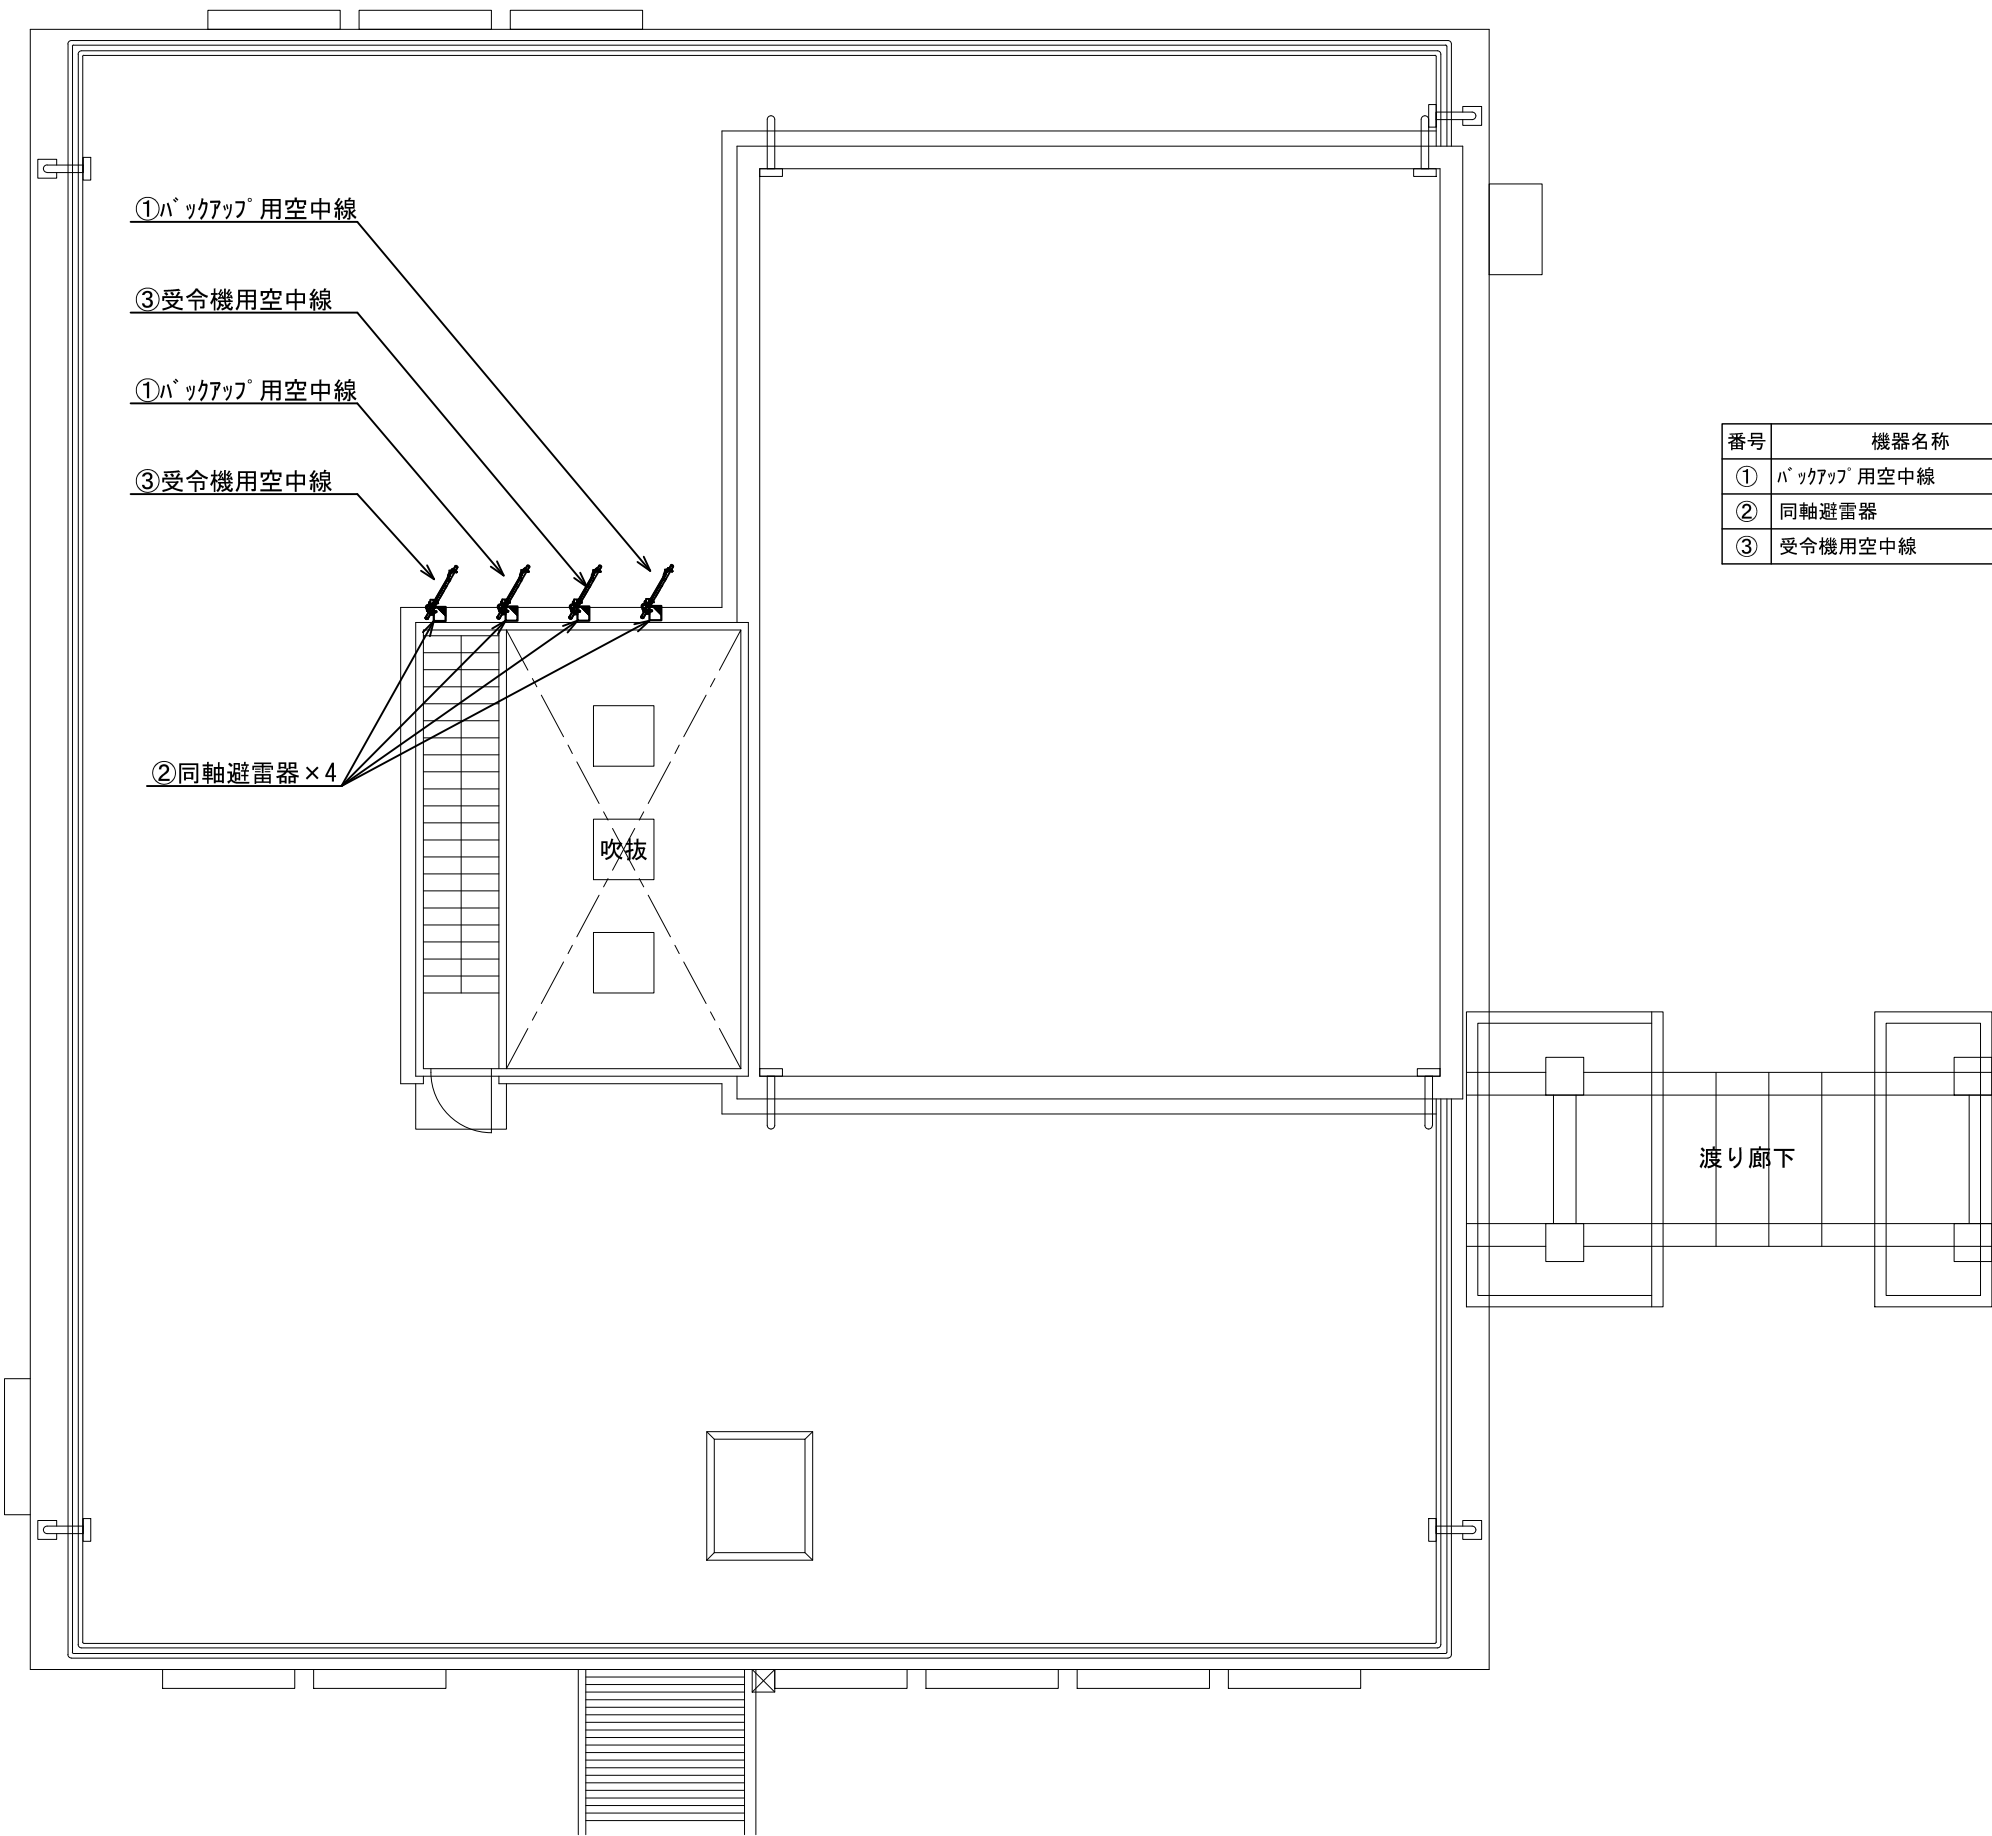


番号	機器名称	数量	備考
①	ハットアップ用空中線	2基	
②	同軸避雷器	4台	
③	受令機用空中線	2基	

原図はA3

凡 例			
	: 新設		: 撤去
	: 更新		: 移設
	: 既設		

版	年月日	設定番号	変 更 事 項	承認	発注者					名称		 ビーム計画設計株式会社 Beam Planning Corporation	設計	服部	年月日	
					津市					三重中央消防指令センター総合整備工事			検図	牛田	年月日	
					課長	主幹	課長補佐	係長	係	図名	縮尺		承認	山下	年月日	
										津市久居消防署香良洲分遣所 空中線機器配置図（更新）	1/100		図番	T024		

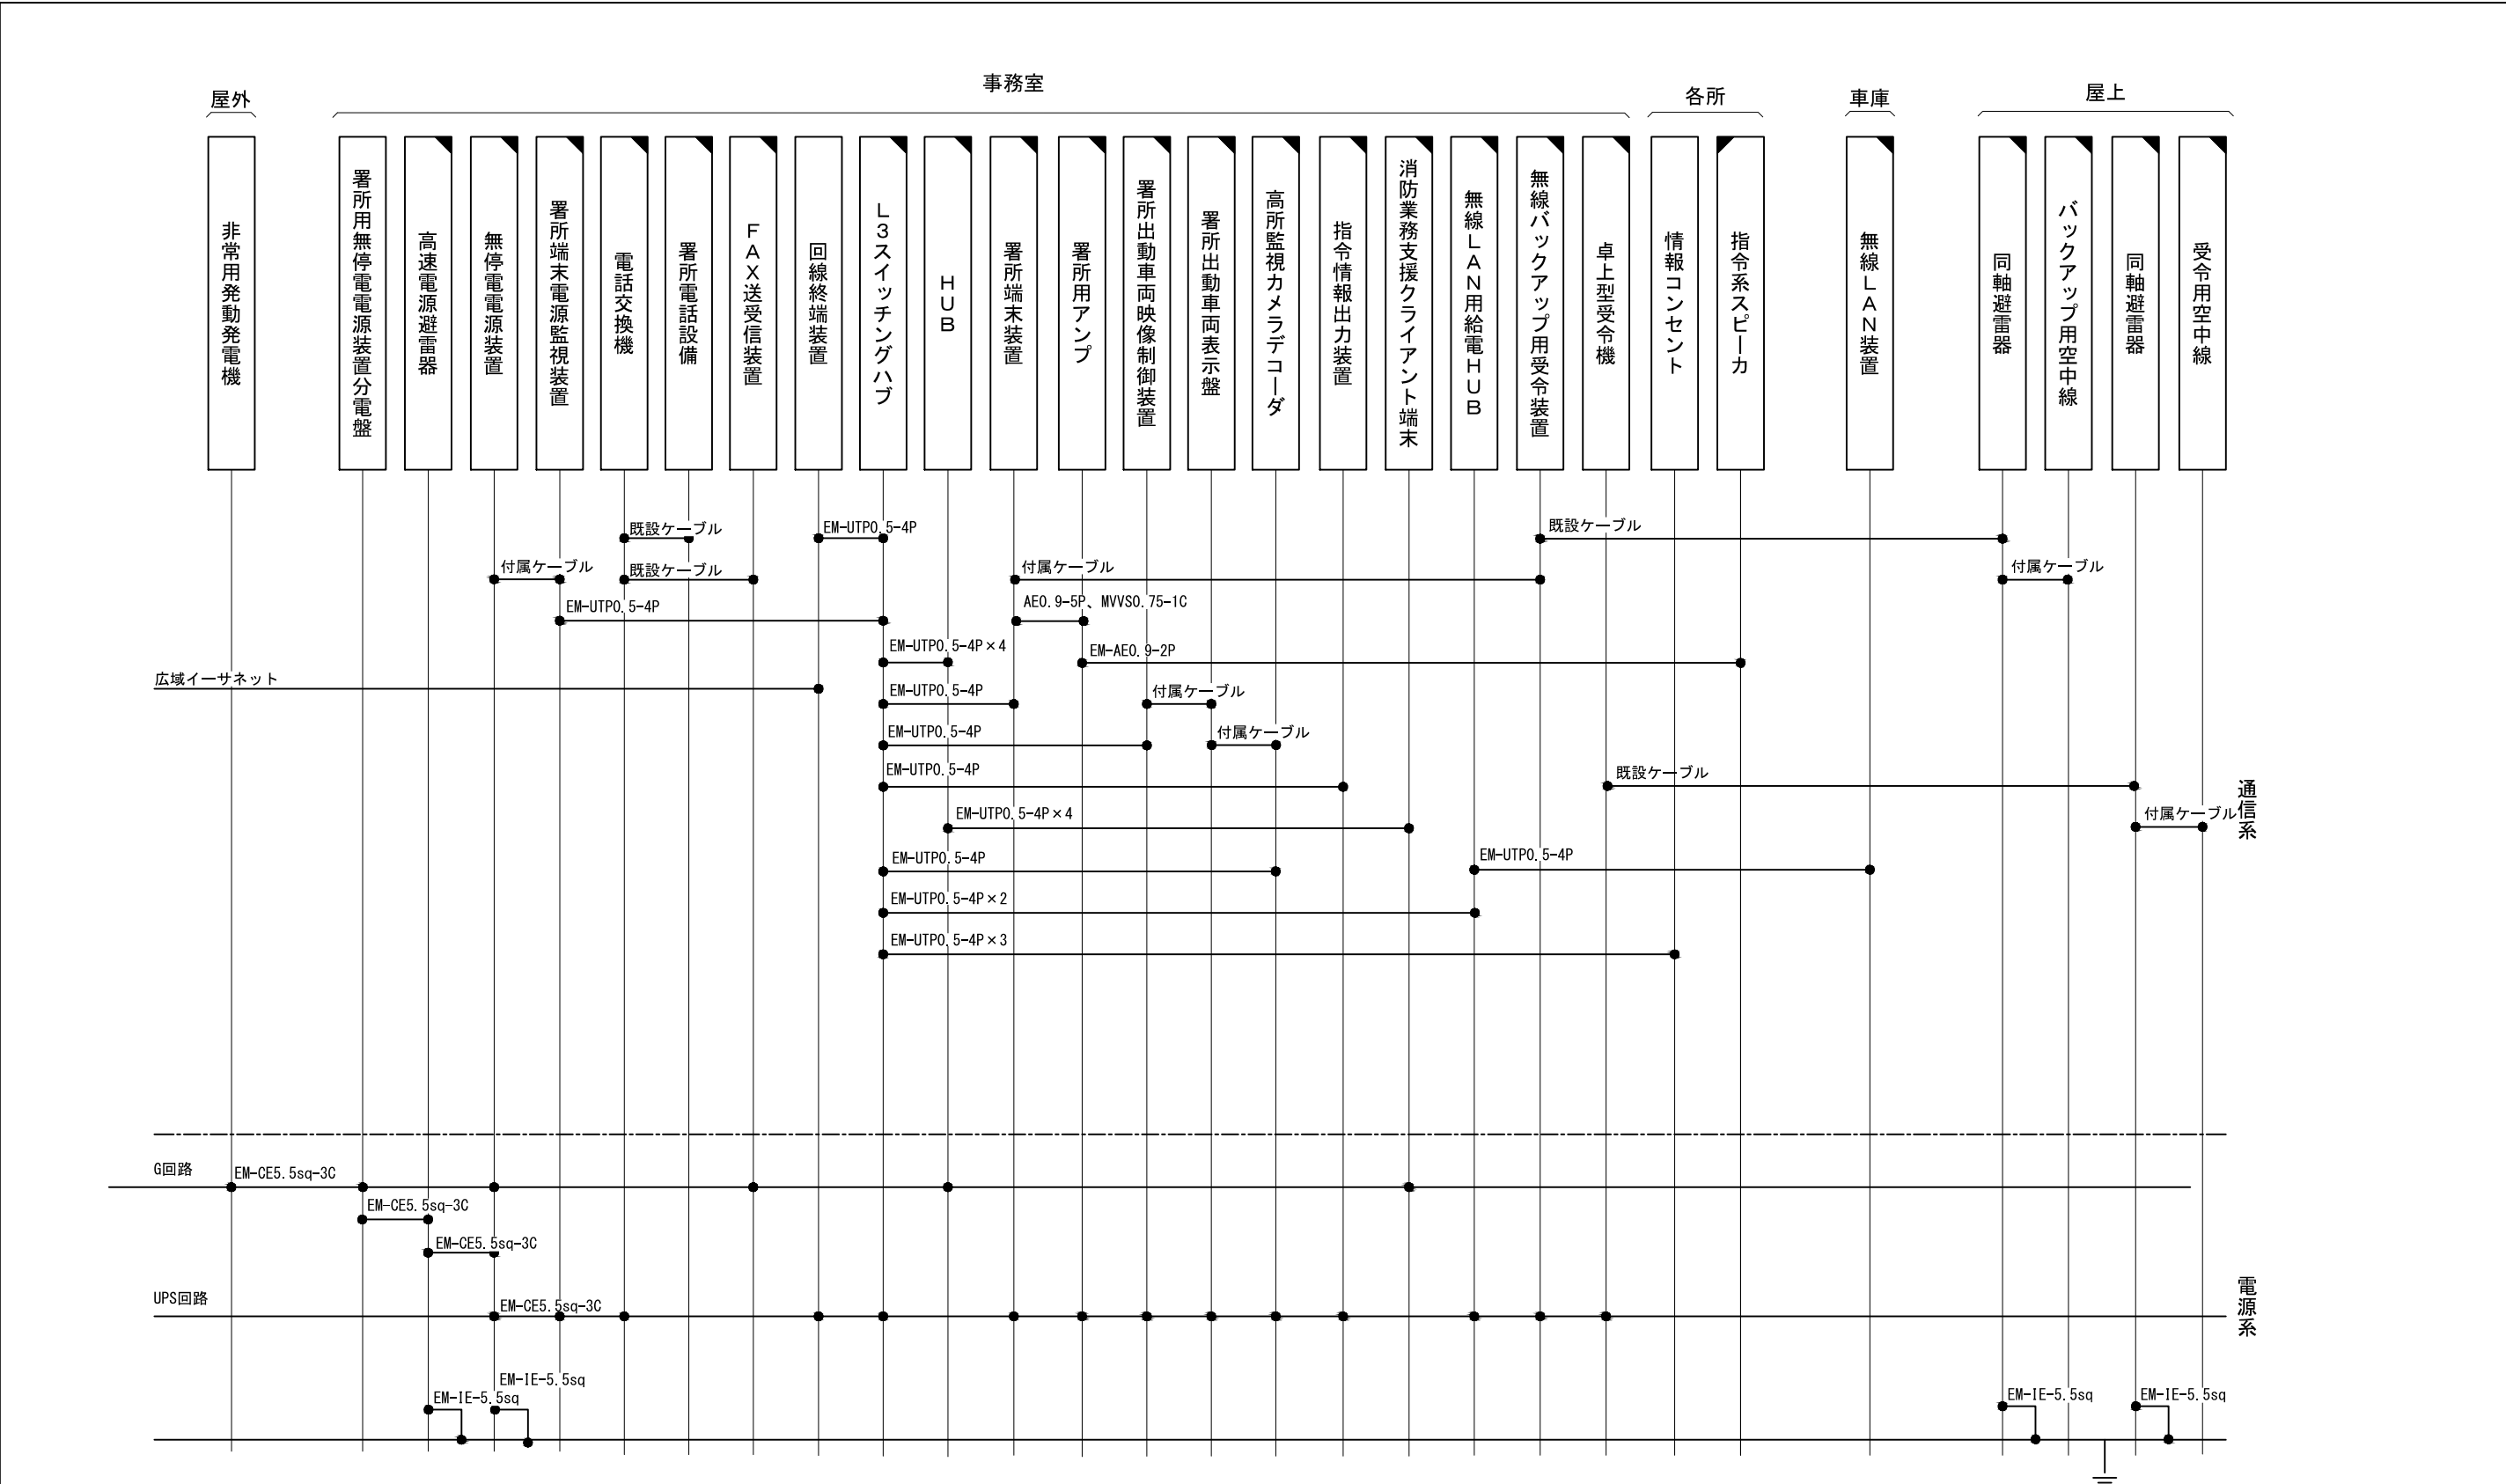

原図はA3

凡 例

：新設

：撤去


：更新

：移設

：既設

指令系スピーカーにはスピーカ(天井型)、スピーカ(壁掛形)、スピーカ(防水型)、スピーカ(屋外型)を含む
消防業務支援クライアント端末にはデスクトップ、ノートブック、プリンタを含む
署所電話設備には多機能電話機、PHSアンテナを含む

版	年月日	設変番号	変 更 事 項	承認	発注者					名称		 ビーム計画設計株式会社 Beam Planning Corporation	設計	服部	年月日		
					津市					三重中央消防指令センター総合整備工事			検図	牛田	年月日		
					課長	主幹	課長補佐	係長	係	図名	縮尺		no. scale	承認	山下	年月日	
										津市久居消防署美里分署 配線系統図				図番	T025		

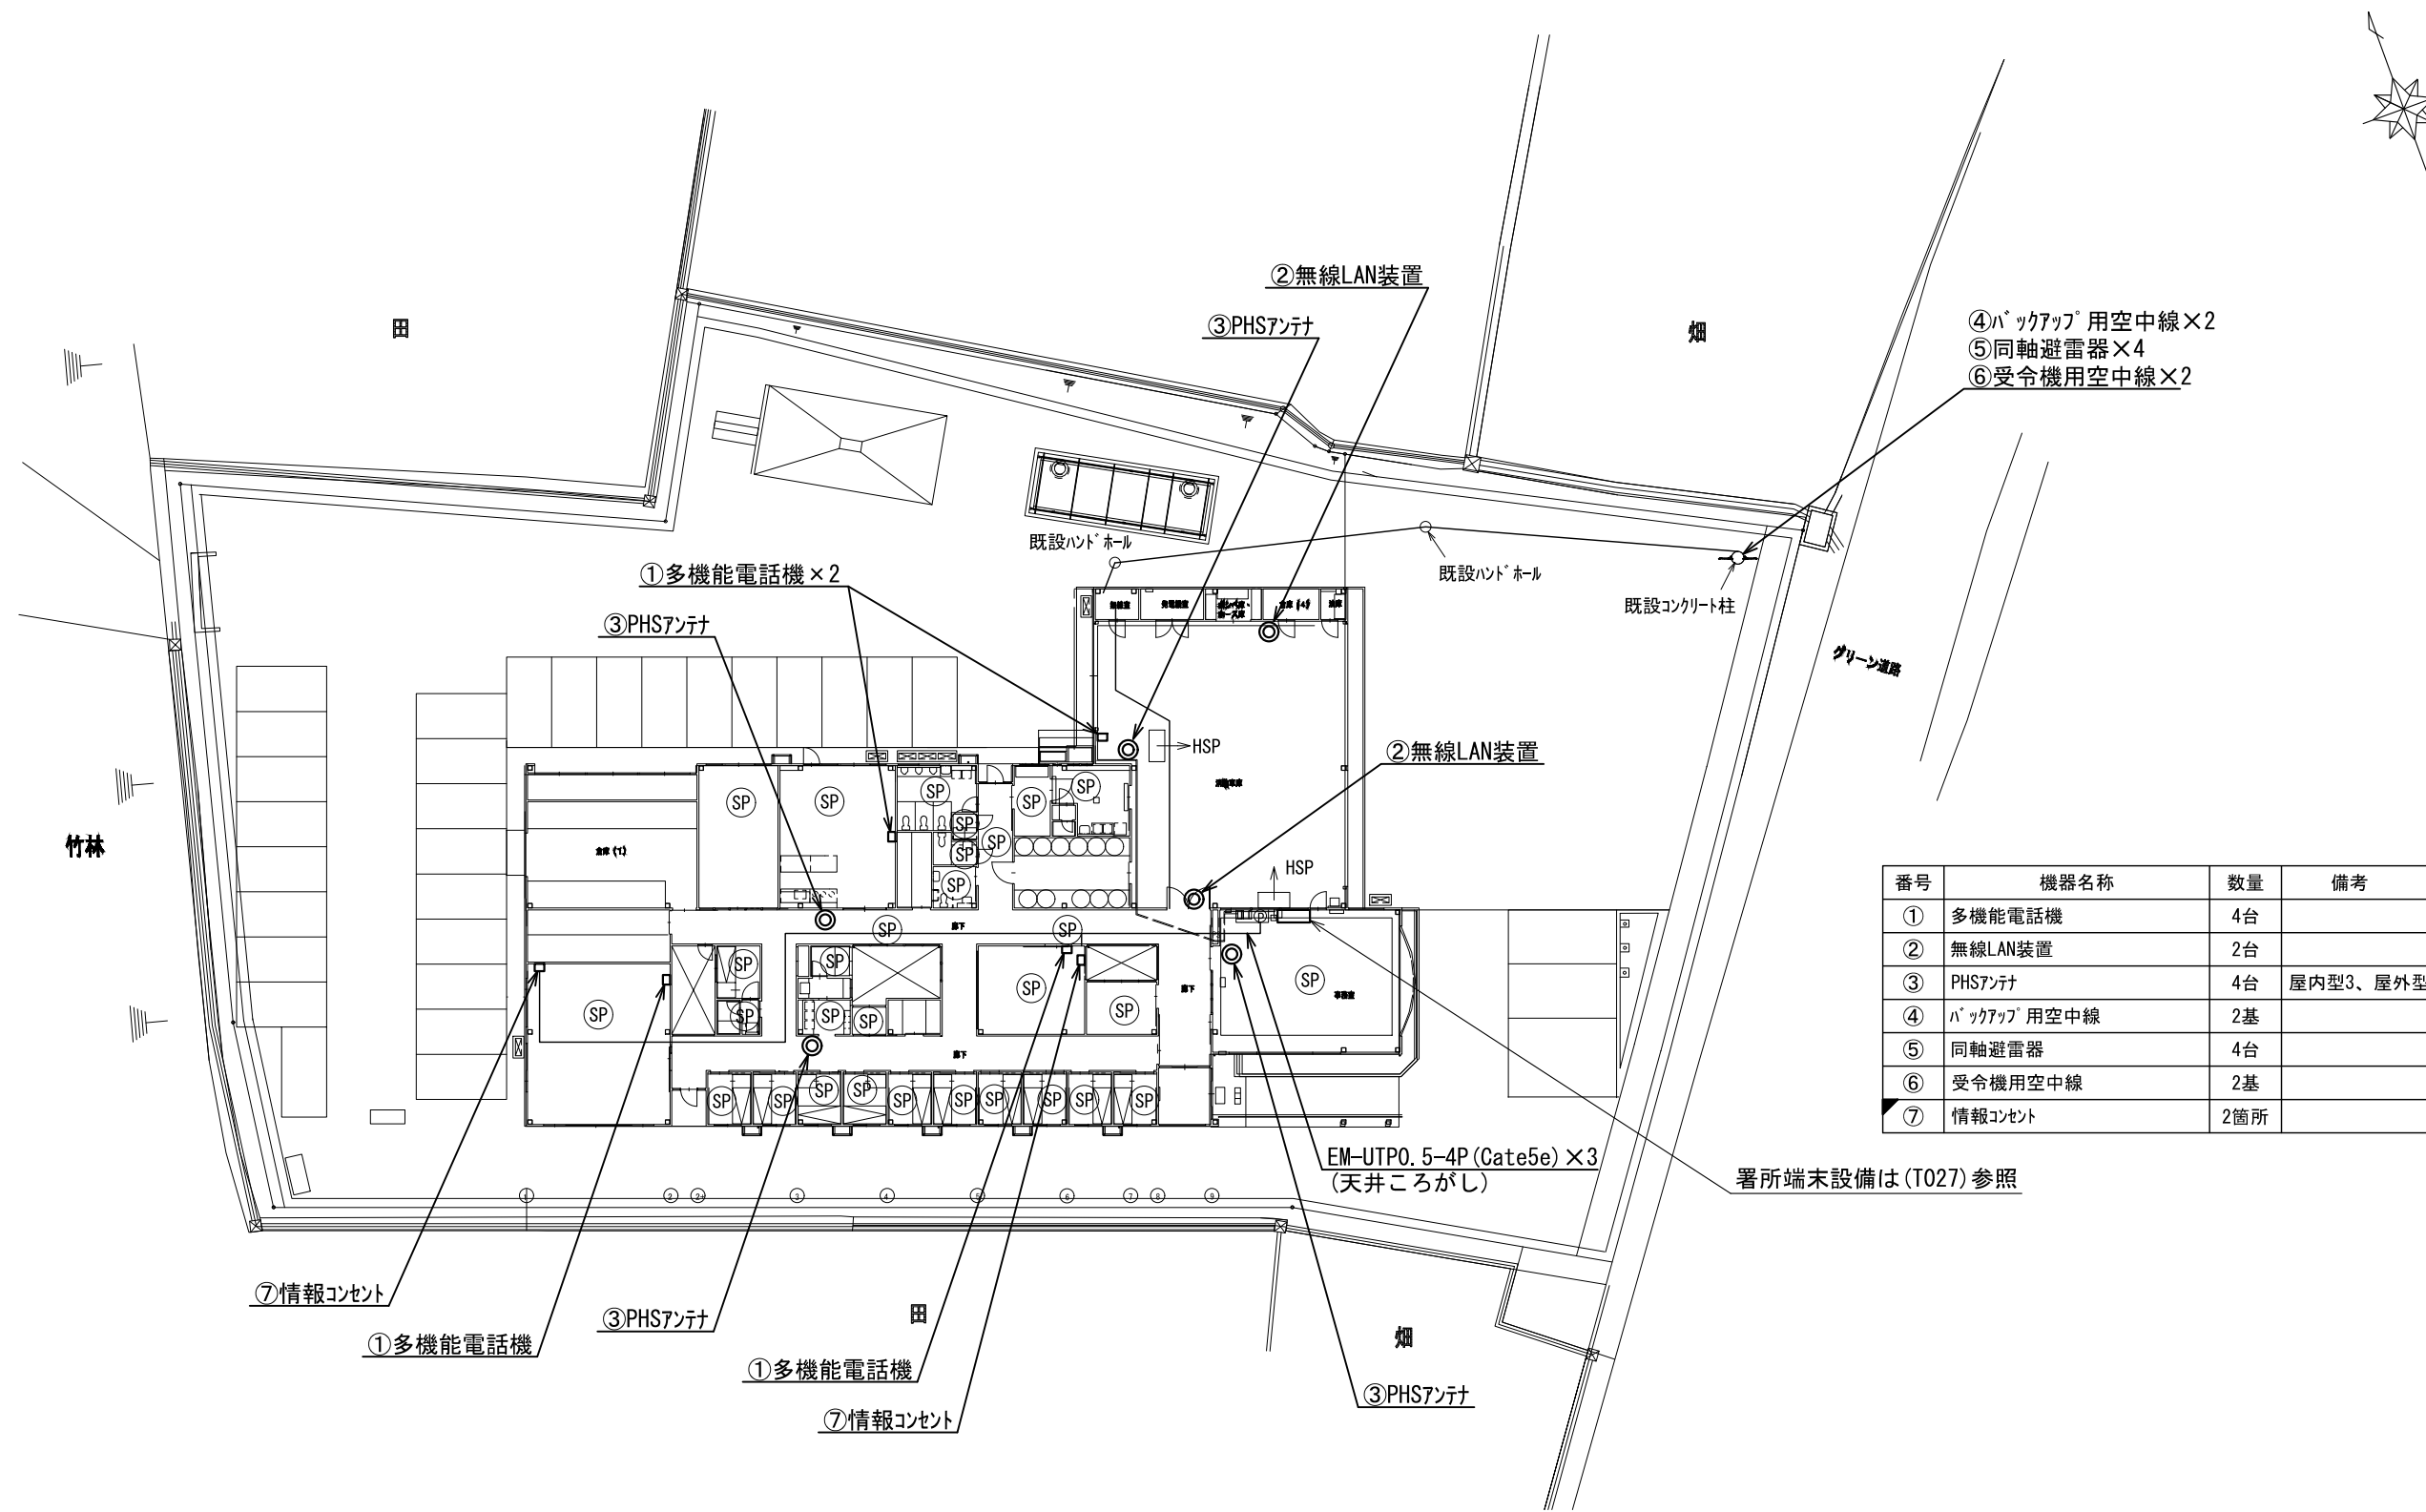

番号	機器名称	数量	備考
①	多機能電話機	4台	
②	無線LAN装置	2台	
③	PHSアンテナ	4台	屋内型3、屋外型1
④	バックアップ用空中線	2基	
⑤	同軸避雷器	4台	
⑥	受令機用空中線	2基	
⑦	情報コンセント	2箇所	

原図はA3


凡 例			
	: 新設		: 撤去
	: 更新		: 移設
	: 既設		

版	年月日	設定番号	変 更 事 項	承認	発注者	名称	図名	縮尺	設計	服部	年月日	
					津市	三重中央消防指令センター総合整備工事	津市久居消防署美里分署 1階平面図	no. scale	検図	牛田	年月日	
					課長	主幹	課長補佐	係長	係	承認	山下	年月日
									図番		T026	



ビーム計画設計株式会社

Beam Planning Corporation

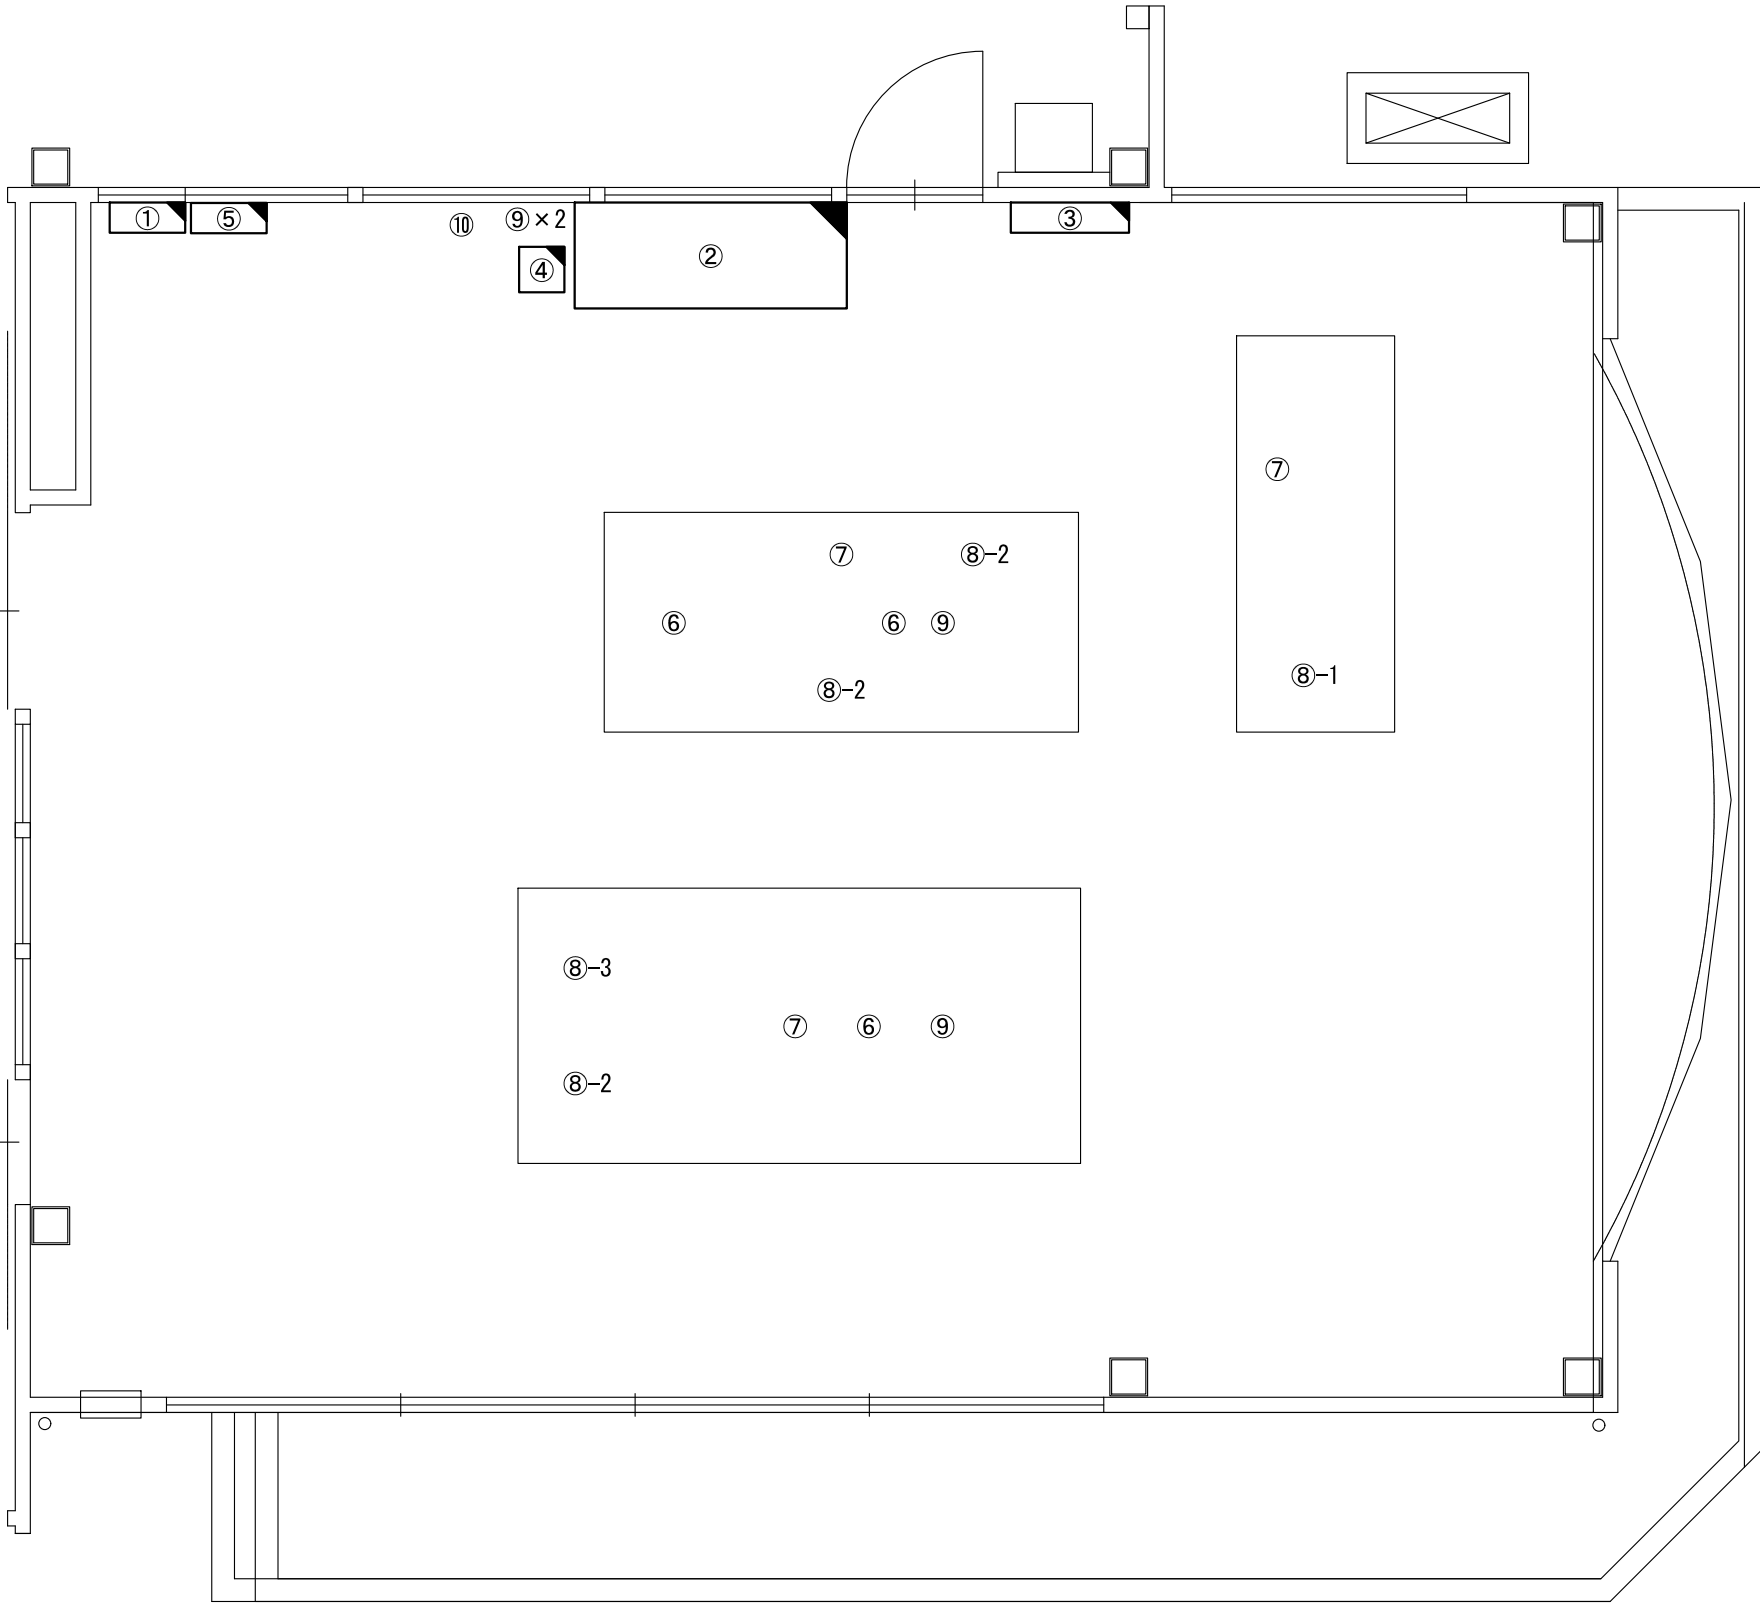

番号	機器名称	数量	備考
①	署所用無停電電源装置分電盤	-	
①-1	高速電源避雷器	1台	
②	署所端末ラック	1台	
②-1	署所端末装置	1台	
②-2	卓上型受令機	1台	
②-3	無線パッド用受令装置	1台	
②-4	回線終端装置	1台	
②-5	L3スイッチングハブ	1台	
②-6	無線LAN用給電HUB	1台	
②-7	指令情報出力装置	1台	
②-8	署所出動車両表示盤映像制御装置	1台	
②-9	無停電電源装置	1台	
②-10	署所端末電源監視装置	1台	
②-11	高所監視カメラカメラ	1台	
③	署所出動車両表示盤	1台	
④	電話交換機	1台	
⑤	署所用プリンター	1台	
⑥	PHS電話機	3台	
⑦	多機能電話機	3台	
⑧	消防業務支援クライアント端末	-	
⑧-1	デスクトップ	1台	
⑧-2	ノートブック	3台	
⑧-3	プリンター	1台	
⑨	HUB	4台	
⑩	FAX送受信装置	1台	

原図はA3

凡 例

：新設


：撤去

：更新

：移設

：既設

版	年月日	設定番号	変 更 事 項					承認	発注者					名称		 ビーム計画設計株式会社 Beam Planning Corporation	設計	服部	年月日		
									津市					三重中央消防指令センター総合整備工事			検図	牛田	年月日		
									課長	主幹	課長補佐	係長	係	図名	縮尺		1/50	承認	山下	年月日	
														津市久居消防署美里分署 1階事務室機器配置図（更新）				図番	T027		

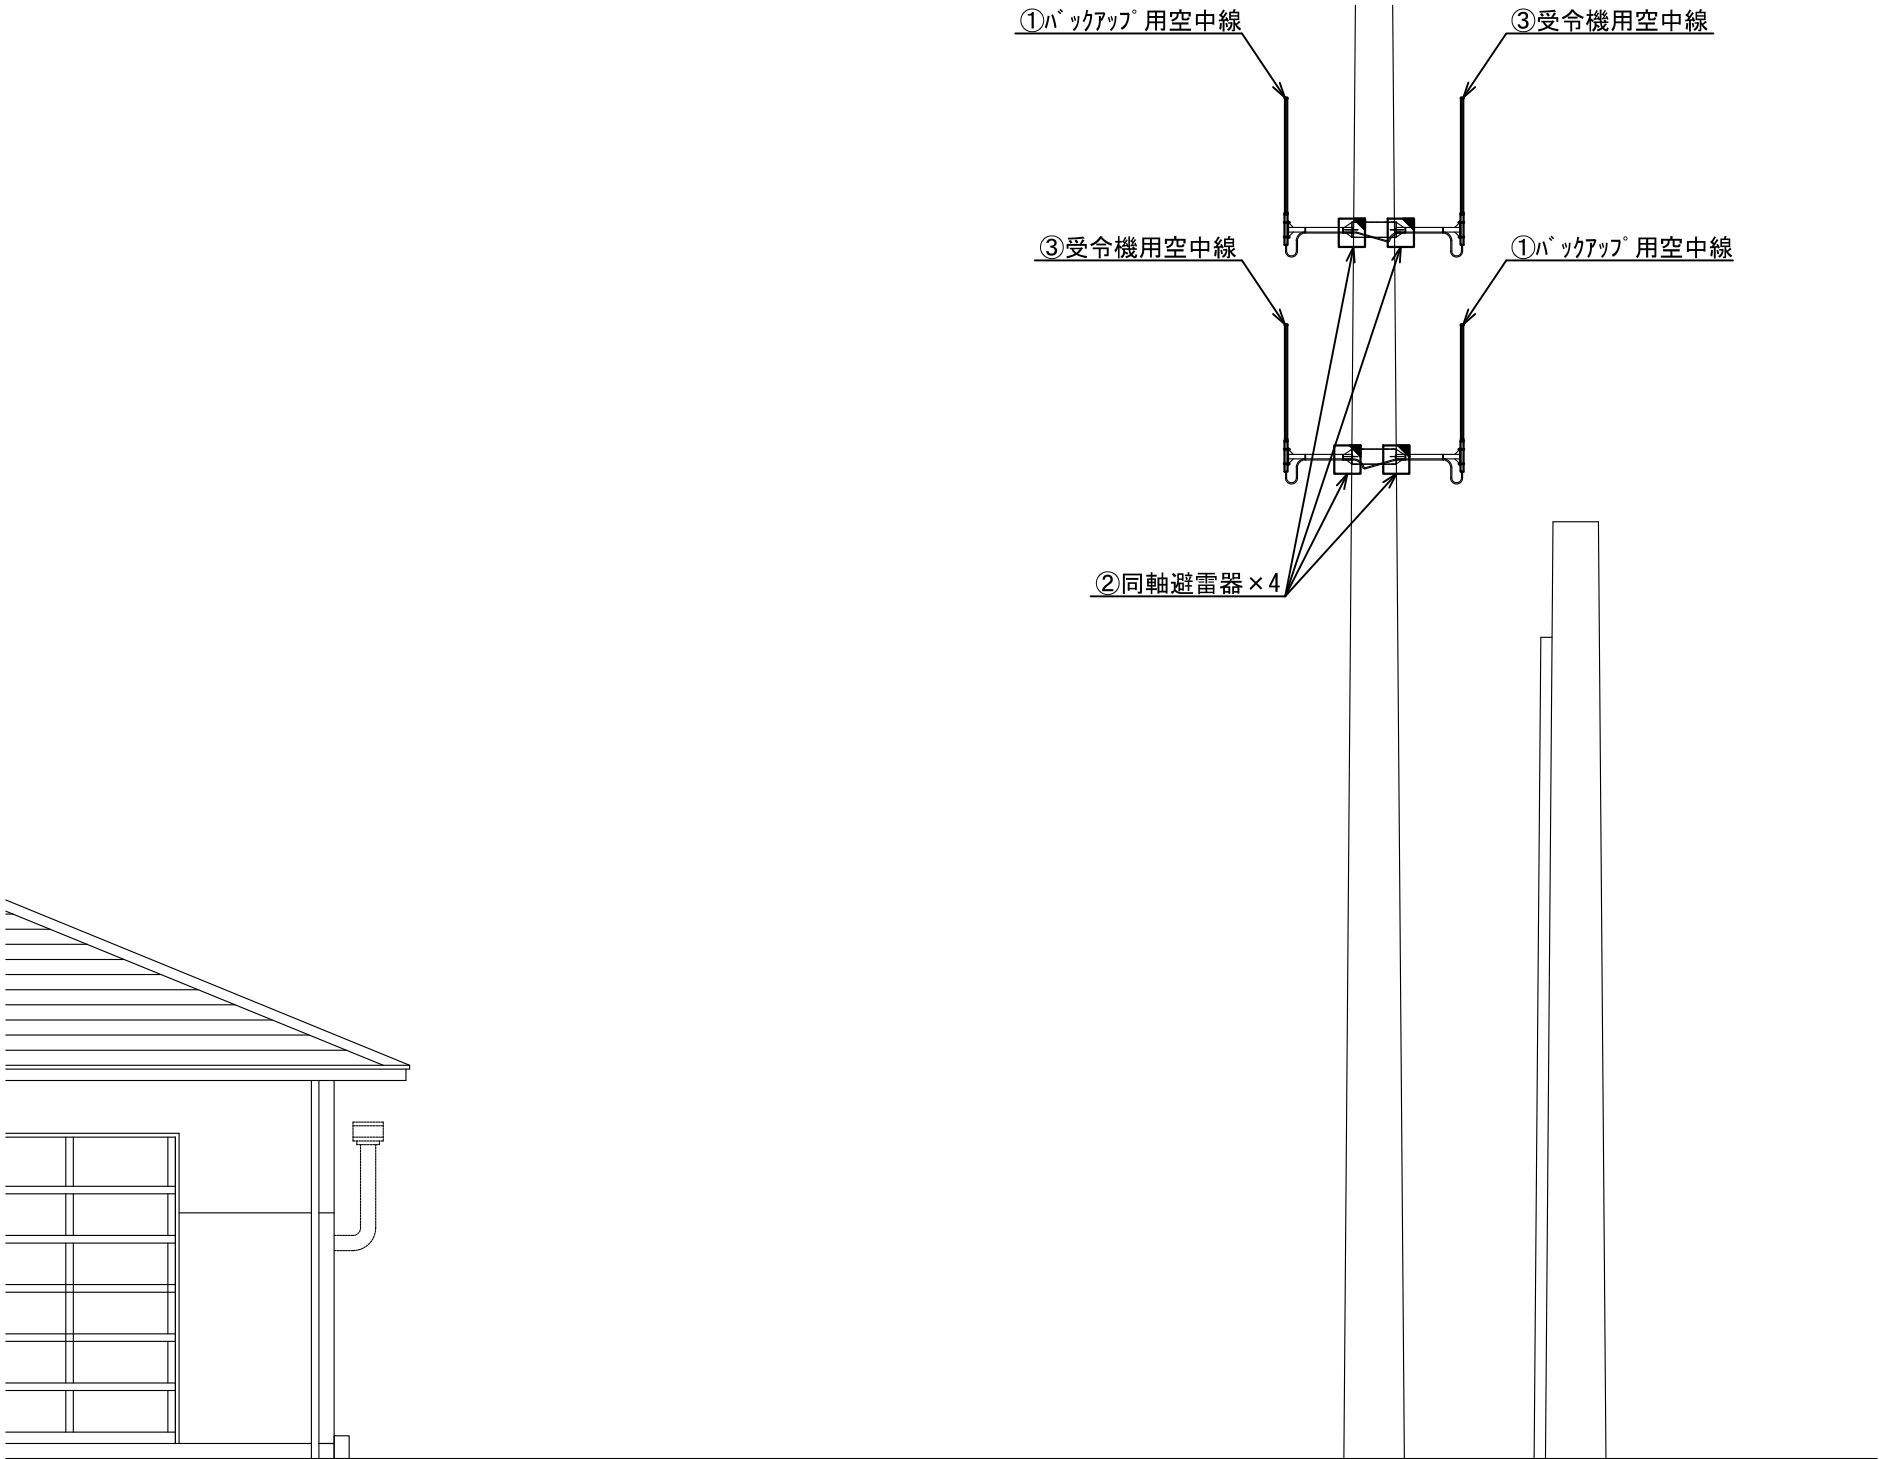

番号	機器名称	数量	備考
①	ハックアップ用空中線	2基	
②	同軸避雷器	4台	
③	受令機用空中線	2基	

原図はA3

凡 例			
	: 新設		: 撤去
	: 更新		: 移設
	: 既設		

版	年月日	設定番号	変 更 事 項	承認	発注者					名称			ビーム計画設計株式会社 Beam Planning Corporation	設計	服部	年月日	
					津市					三重中央消防指令センター総合整備工事				検図	牛田	年月日	
					課長	主幹	課長補佐	係長	係	図名	縮尺			承認	山下	年月日	
										津市久居消防署美里分署 空中線機器配置図（更新）	1/100			図番	T028		