


版	年月日	設定番号	変 更 事 項	承認	発注者					名称		 ビーム計画設計株式会社 Beam Planning Corporation	設計	服部	年月日	
					津市					三重中央消防指令センター総合整備工事			検図	牛田	年月日	
					課長	主幹	課長補佐	係長	係	図名	縮尺		承認	山下	年月日	
										津市中消防署 配線系統図	no. scale		図番	T029		




番号	機器名称	数量	備考
①	無線LAN装置	3台	
②	PHS7アンテナ	4台	
③	情報コンセント	1箇所	
④	多機能電話機	1台	

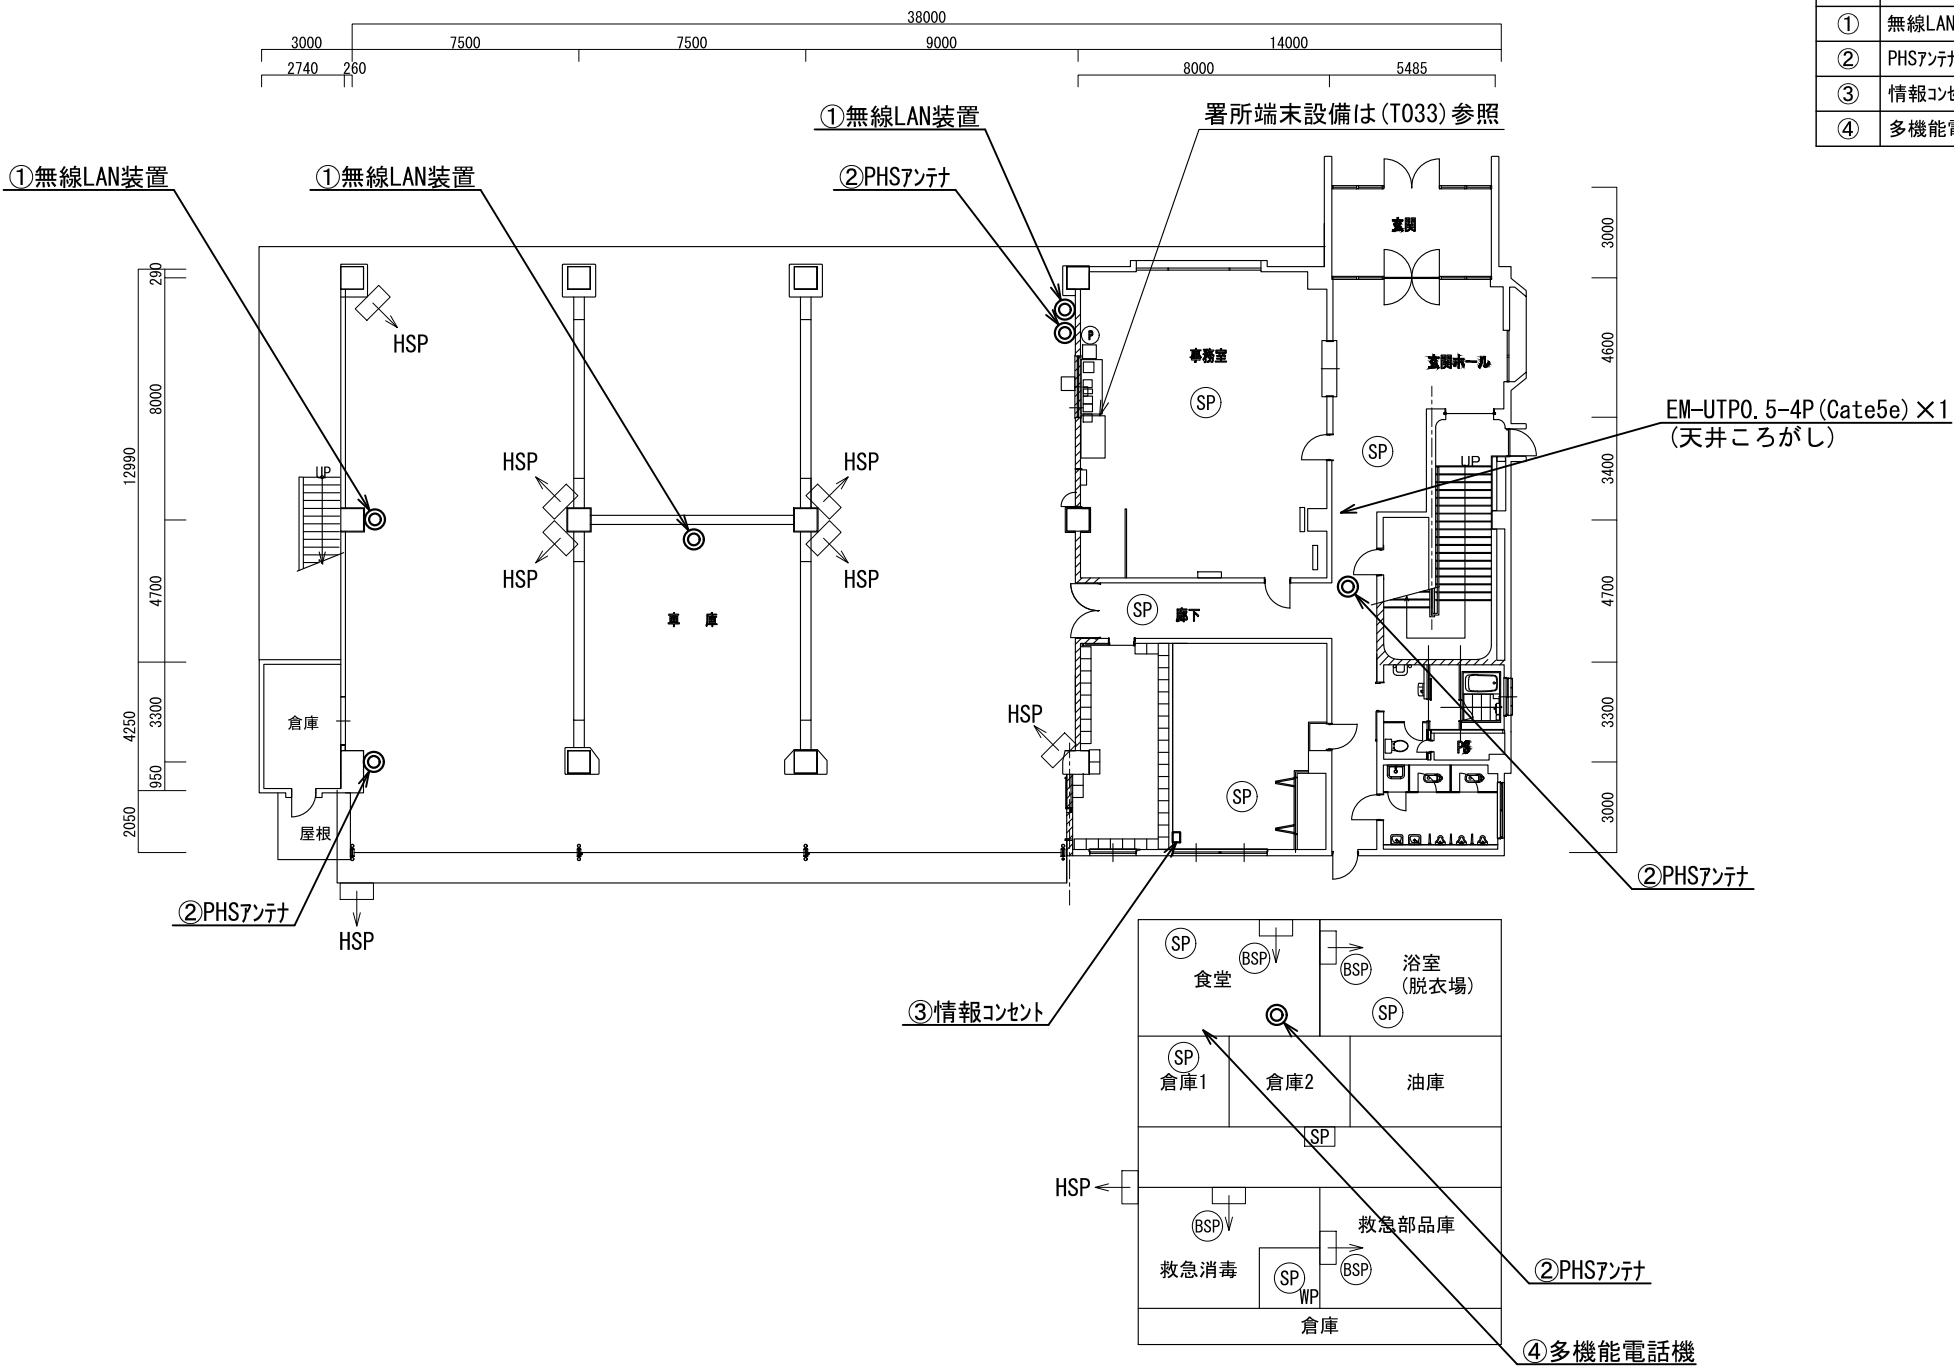

原図はA3

凡 例			
	: 新設		: 撤去
	: 更新		: 移設
	: 既設		

版	年月日	設定番号	変 更 事 項					承認	発注者					名称		 ビーム計画設計株式会社 Beam Planning Corporation	設計	服部	年月日		
									津市					三重中央消防指令センター総合整備工事			検図	牛田	年月日		
									課長	主幹	課長補佐	係長	係	図名	縮尺			承認	山下	年月日	
														津市中消防署 1階平面図	1/250			図番	T030		

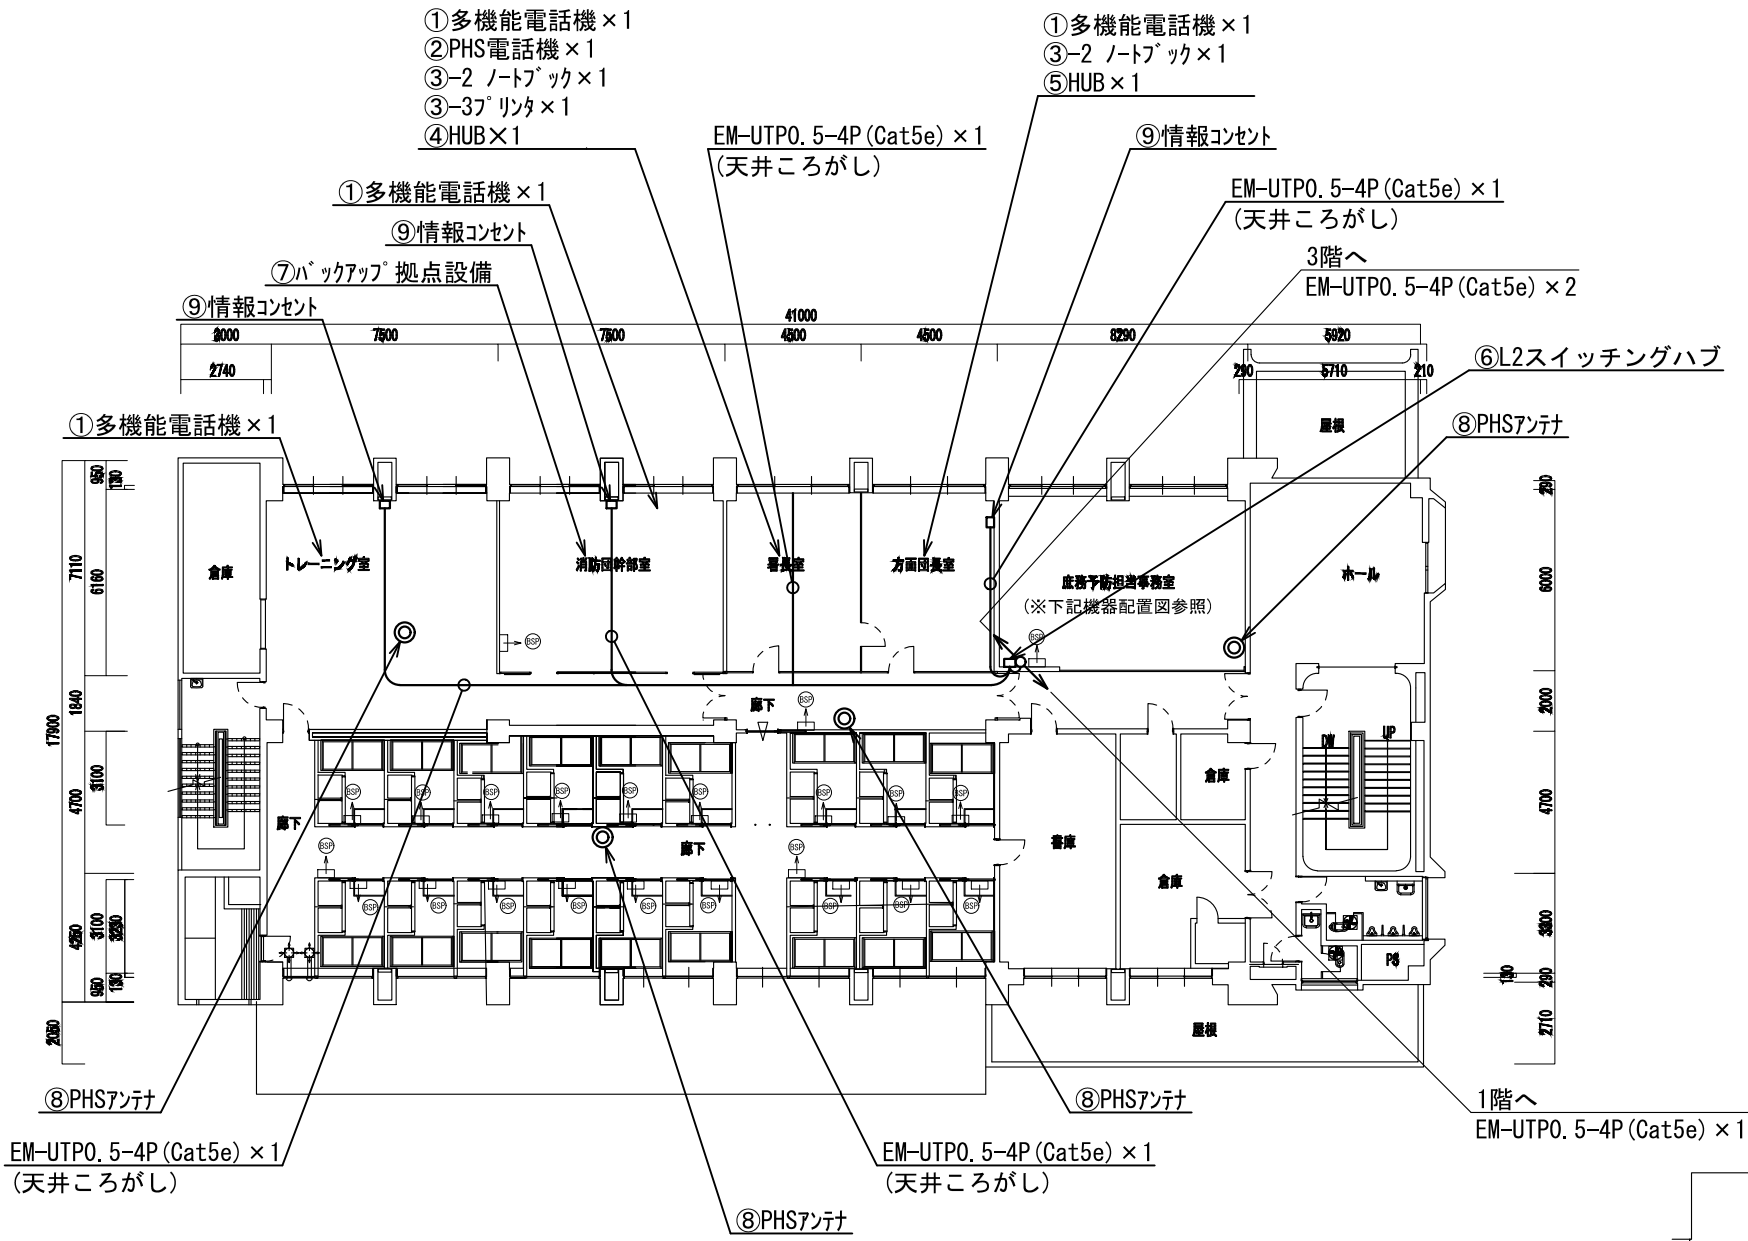

番号	機器名称	数量	備考
①	多機能電話機	8台	
②	PHS電話機	4台	
③	消防業務支援クライアント端末	-	
③-1	デスクトップ	2台	
③-2	ノートブック	5台	
③-3	プリンタ	2台	
③-4	カラープリンタ	1台	
④	HUB	3台	
⑤	HUB	1台	
⑥	L2スイッチングハブ	1台	
⑦	バックアップ拠点設備 (署落とし)	1式	
⑧	PHSアンテナ	4台	
⑨	情報コンセント	3箇所	
⑩	FAX送受信装置	1台	

原図はA3

凡 例


新設

撤去

更新

移設


既設

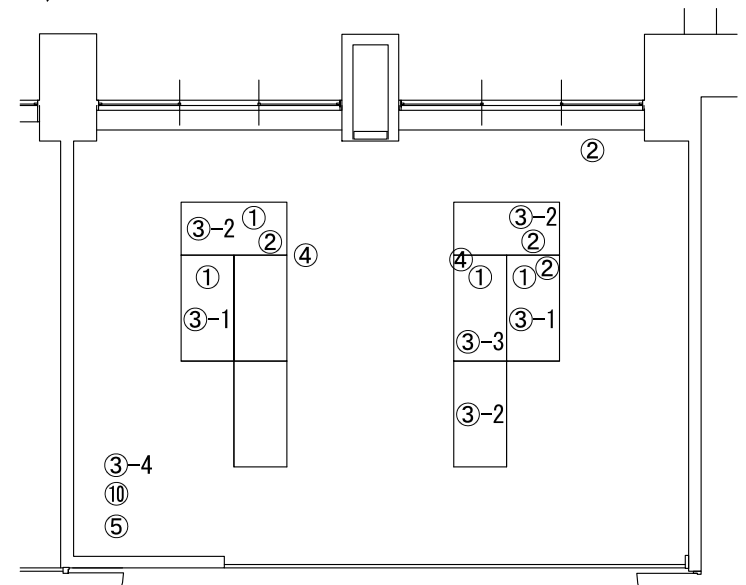

庶務予防担当事務室 機器配置図(更新)
(S=1/100)



番号	機器名称	数量	備考
①	多機能電話機	6台	
②	PHSアンテナ	3台	
③	情報コンセント	1箇所	
④	情報コンセント	1箇所	

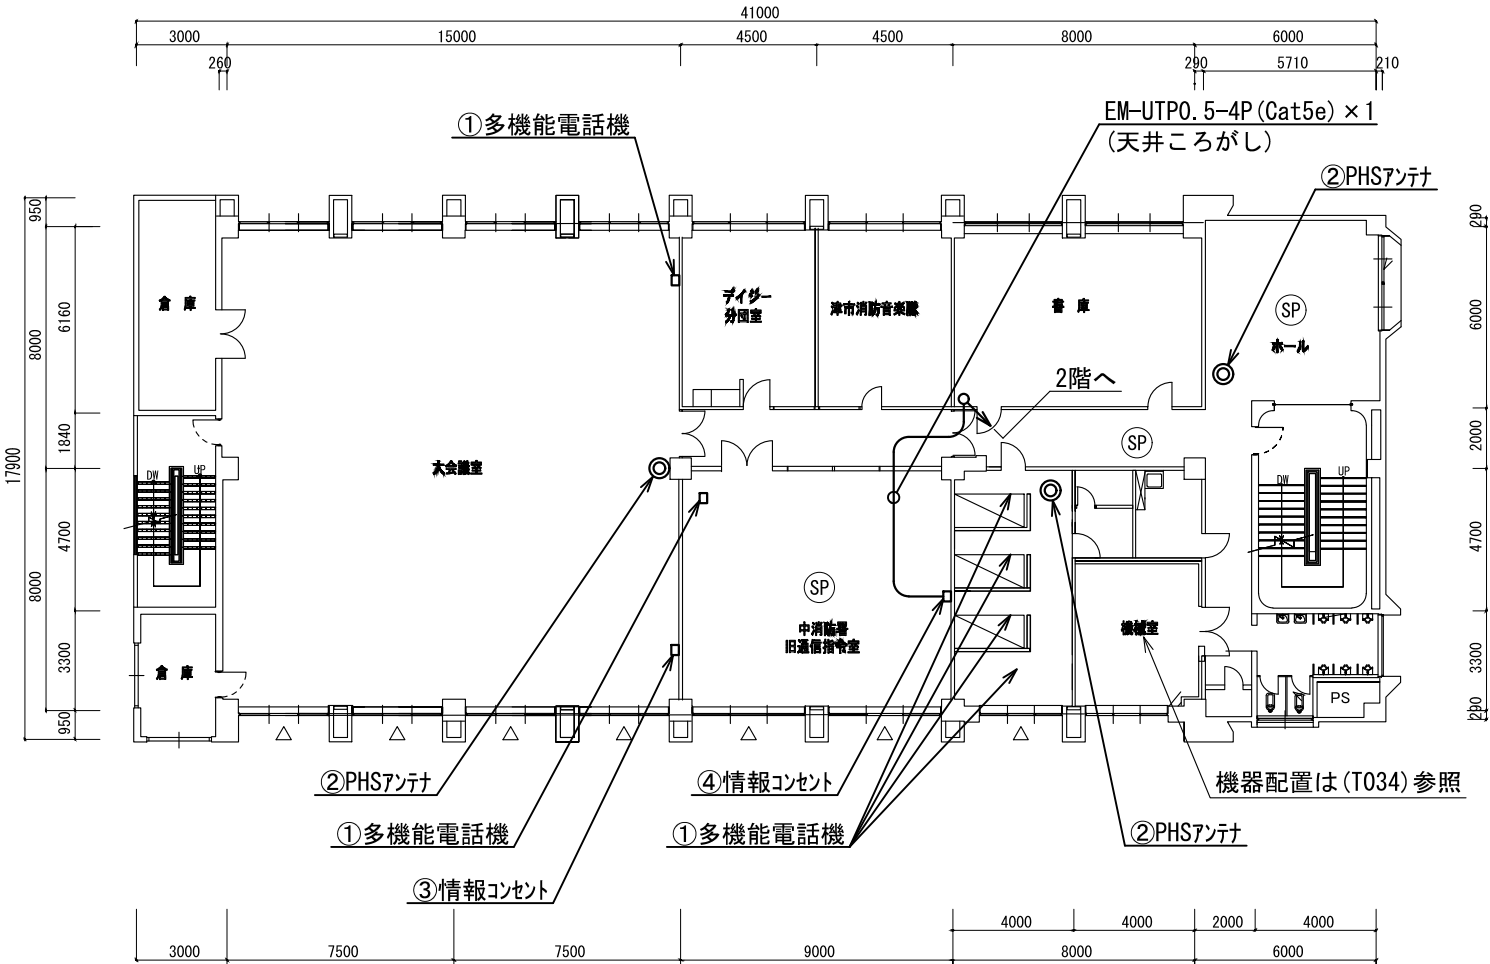

原図はA3

凡 例			
	: 新設		: 撤去
	: 更新		: 移設
	: 既設		

版	年月日	設変番号	変 更 事 項					承認	発注者					名称		 ビーム計画設計株式会社 Beam Planning Corporation	設計	服部	年月日	
									津市					三重中央消防指令センター総合整備工事			検図	牛田	年月日	
									課長	主幹	課長補佐	係長	係	図名	縮尺		承認	山下	年月日	
														津市中消防署 3階平面図	1/250		図番	T032		




番号	機器名称	数量	備考
①	署所用無停電電源装置分電盤	-	
①-1	高速電源避雷器	1台	
②	署所端末ラック	1台	
②-1	署所端末装置	1台	
②-2	卓上型受令機	1台	
②-3	卓上型移動局無線装置	1台	
②-4	無線ハンディターミナル用受令装置	1台	
②-5	L2スイッチングハブ	1台	
②-6	無線LAN用給電HUB	1台	
②-7	指令情報出力装置	1台	
②-8	署所出動車両表示盤映像制御装置	1台	
②-9	無停電電源装置	1台	
②-10	署所端末電源監視装置	1台	
②-11	高所監視カメラユニット	1台	
③	署所出動車両表示盤	1台	
④	署所用プリンター	1台	
⑤	高所監視カメラモニタ	1面	32型相当
⑥	消防業務支援クライアント端末	-	
⑥-1	デスクトップ	1台	
⑥-2	ノートブック	5台	
⑥-3	プリンタ	1台	
⑦	多機能電話機	4台	
⑧	PHS電話機	9台	
⑨	HUB	2台	
⑩	HUB	3台	
⑪	多機能電話機	1台	
⑫	FAX送受信装置	1台	

原図はA3

凡 例


	: 新設		: 撤去
	: 更新		: 移設
	: 既設		

版	年月日	設定番号	変 更 事 項	承認	発注者 津市					名称 三重中央消防指令センター総合整備工事		 ビーム計画設計株式会社 Beam Planning Corporation	設計	服部	年月日		
													検図	牛田	年月日		
					課長 主幹 課長補佐 係長 係					図名 津市中消防署 1階事務室機器配置図(更新)			縮尺 1/50	承認	山下	年月日	
														図番	T033		

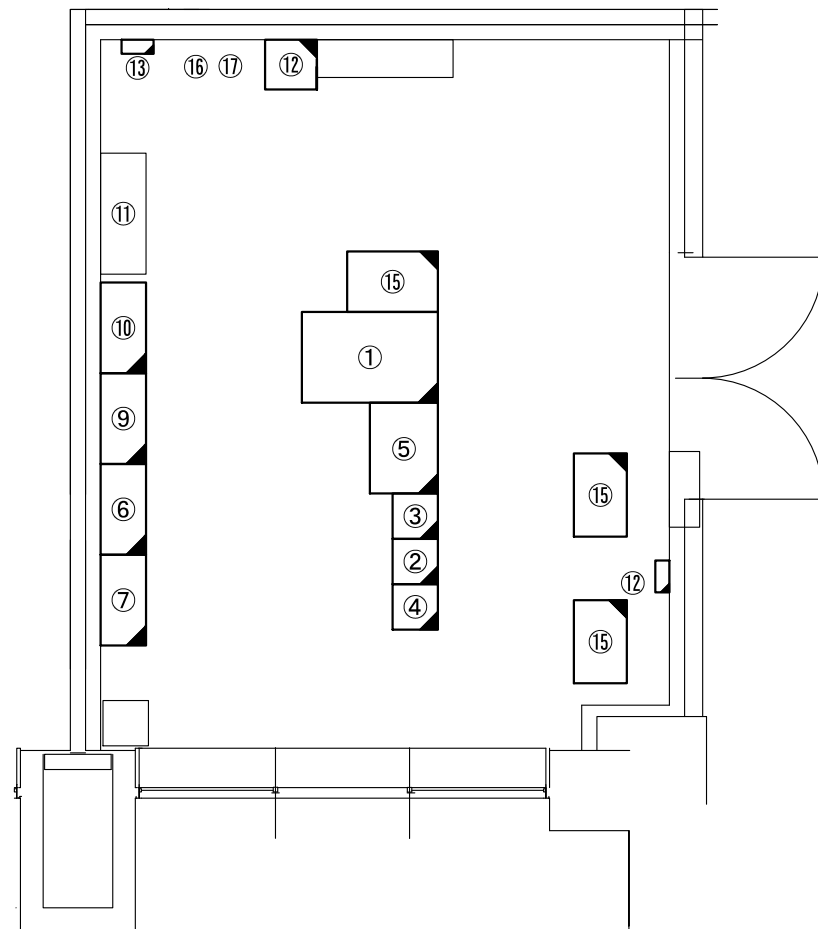

原図はA3

版	年月日	設定番号	変 更 事 項	承認	発注者 津市					名称 三重中央消防指令センター総合整備工事		 ビーム計画設計株式会社 Beam Planning Corporation	設計	服部	年月日	
													検図	牛田	年月日	
					課長	主幹	課長補佐	係長	係	図名	縮尺		承認	山下	年月日	
										津市中消防署 無線機械室機器配置図(更新)	1/50		図番	T034		

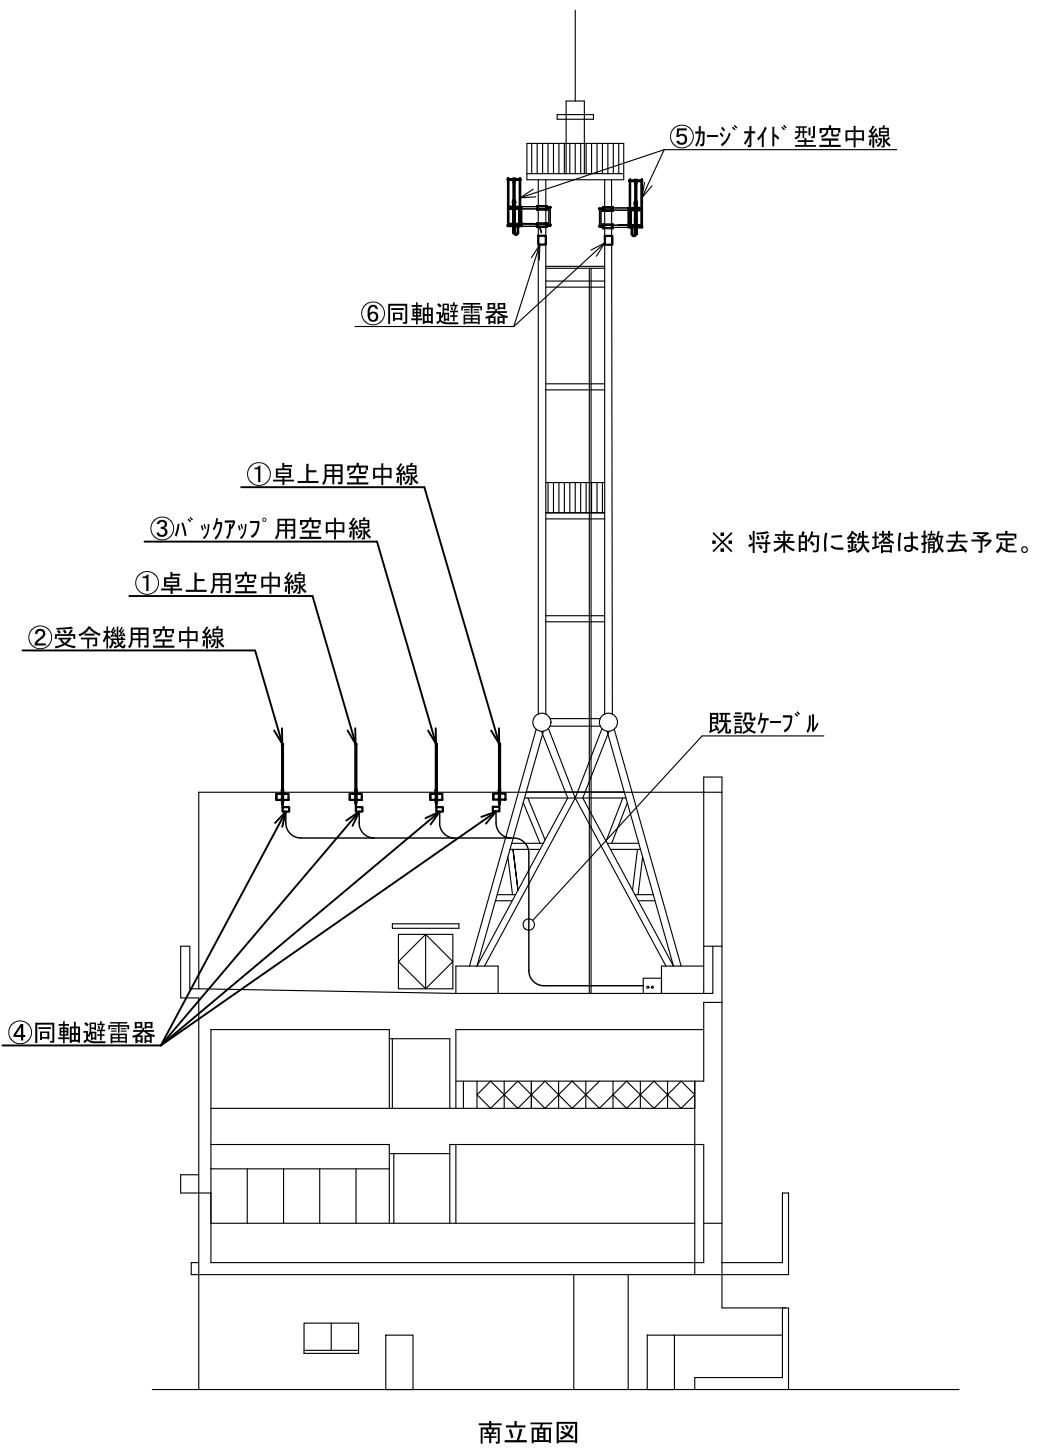

番号	機器名称	数量	備考
①	卓上用空中線	2基	
②	受令機用空中線	1基	
③	バックアップ用空中線	1基	
④	同軸避雷器	4台	
⑤	カーゴイト型空中線	2基	
⑥	同軸避雷器	2台	
⑦	Webカメラ	1台	発電機室内

原図はA3



凡 例			
	: 新設		: 撤去
	: 更新		: 移設
	: 既設		

版	年月日	設定番号	変 更 事 項					承認	発注者					名称			ビーム計画設計株式会社 Beam Planning Corporation	設計	服部	年月日	
									津市					三重中央消防指令センター総合整備工事				検図	牛田	年月日	
									課長	主幹	課長補佐	係長	係	図名	縮尺			承認	山下	年月日	
														津市中消防署 空中線機器配置図（更新）	1/250			図番	T035		





ビーム計画設計株式会社
Beam Planning Corporation

設計	服部	年月日	
検図	牛田	年月日	
承認	山下	年月日	
図番	T035		

  

	版	年月日	設定番号	変更事項	承認	発注者 津市						名称 三重中央消防指令センター総合整備工事		 ビーム計画設計株式会社 Beam Planning Corporation	設計	服部	年月日	
															検図	牛田	年月日	
						課長	主幹	課長補佐	係長	係	国名	縮尺	no. scale		承認	山下	年月日	
						津市中消防署西分署配線系統図									図番	T036		

 
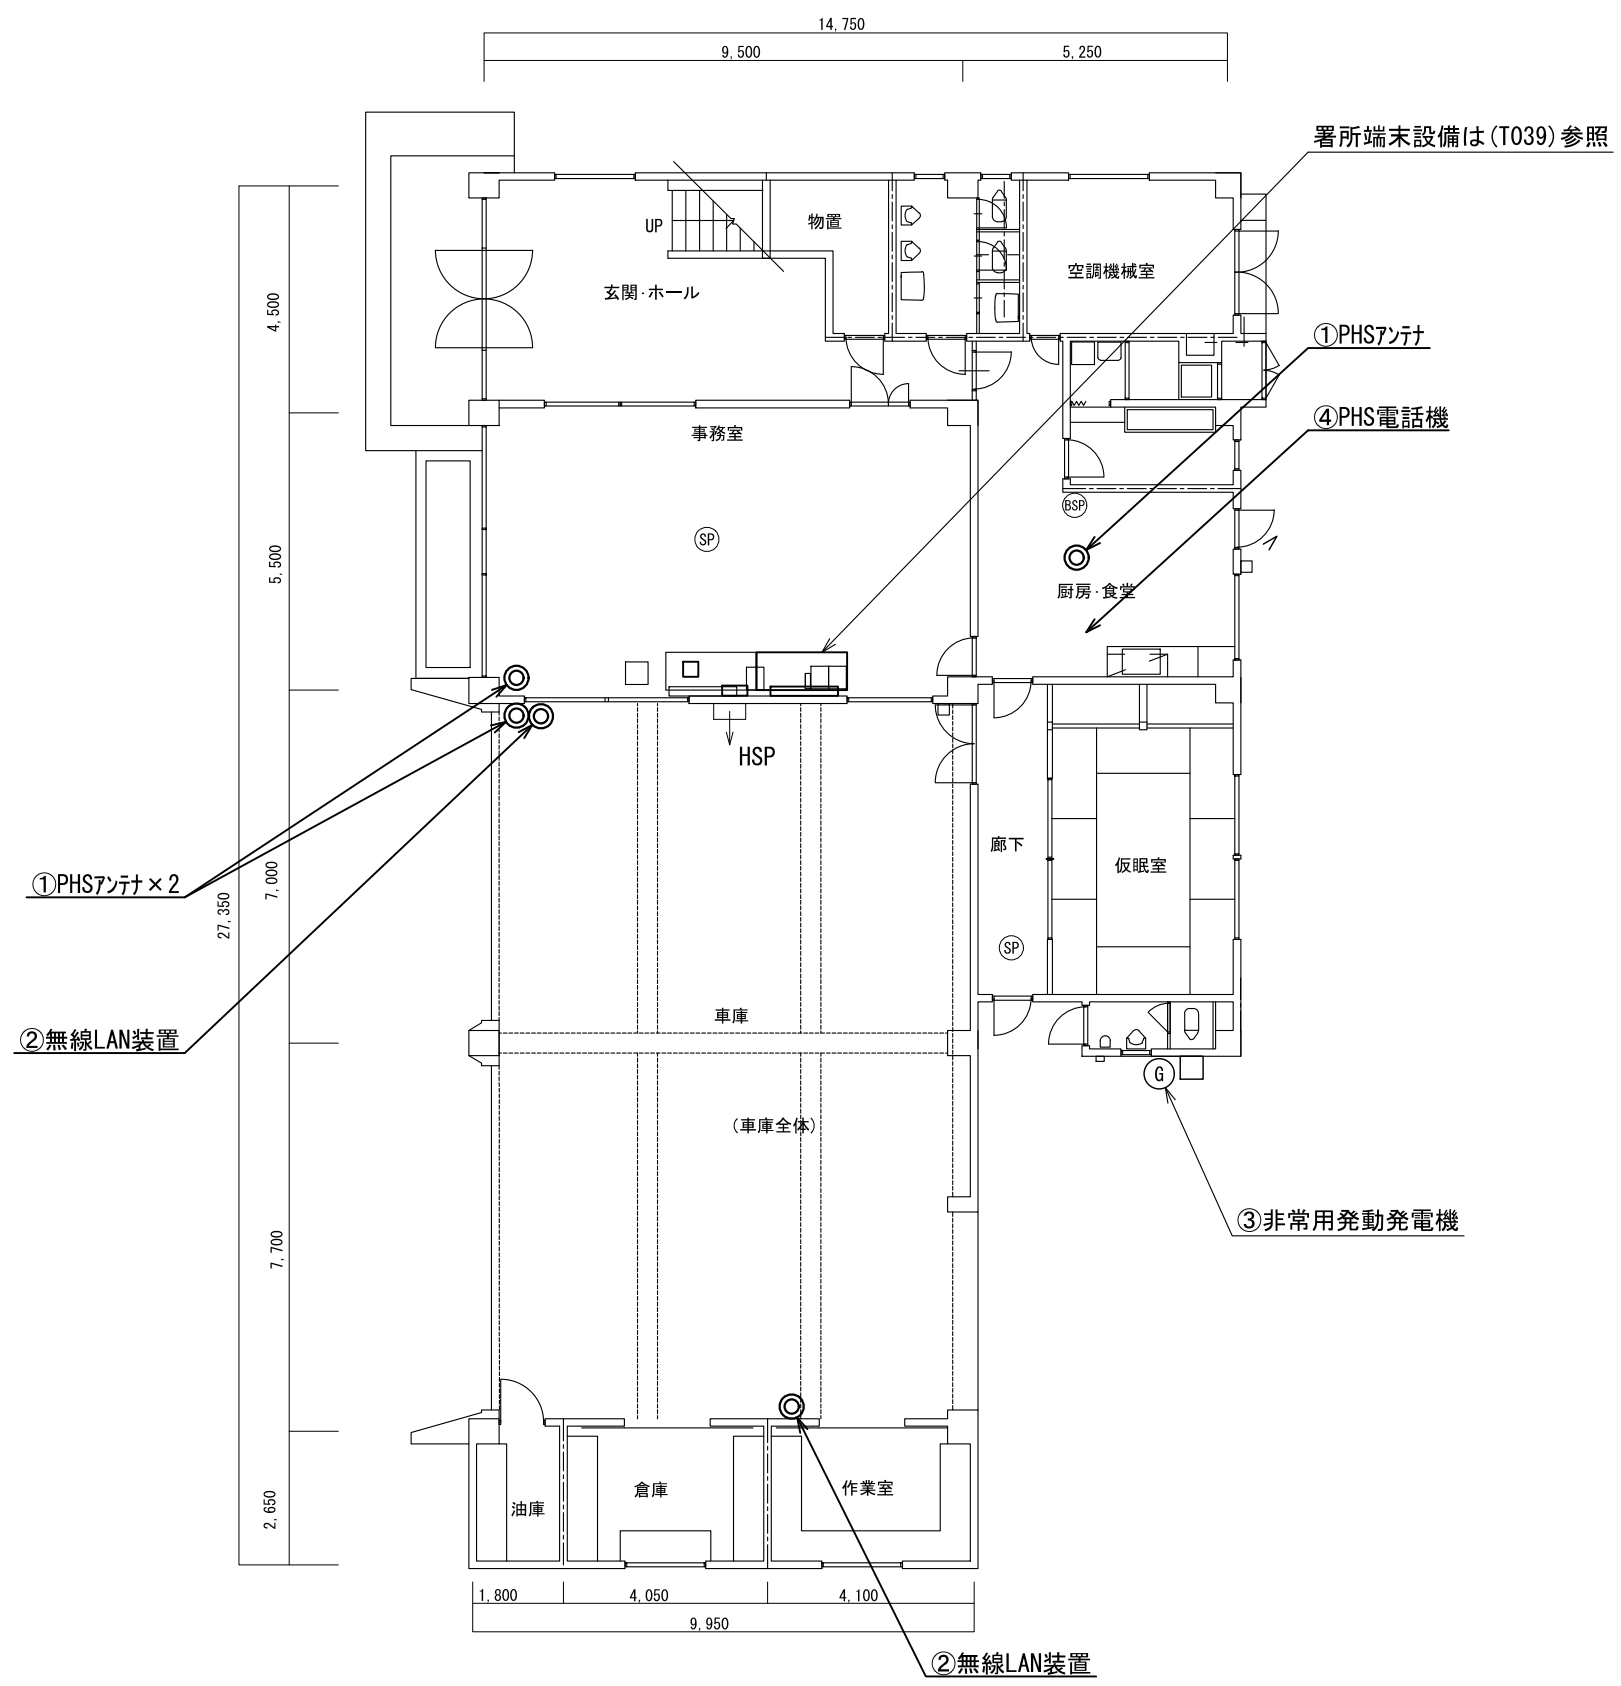


番号	機器名称	数量	備考
①	PHSアンテナ	3台	
②	無線LAN装置	2台	
③	非常用発動発電機	1台	
④	PHS電話機	1台	

原図はA3

凡 例

	: 新設		: 撤去
	: 更新		: 移設
	: 既設		

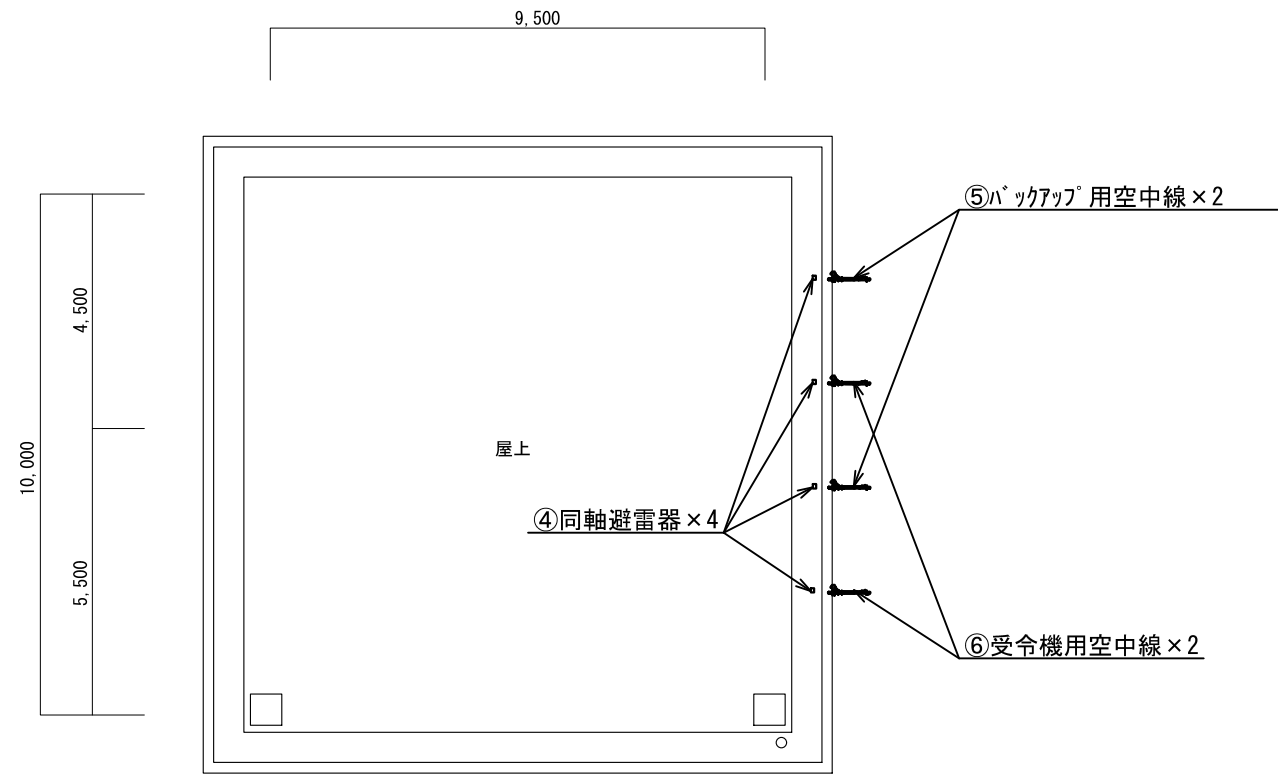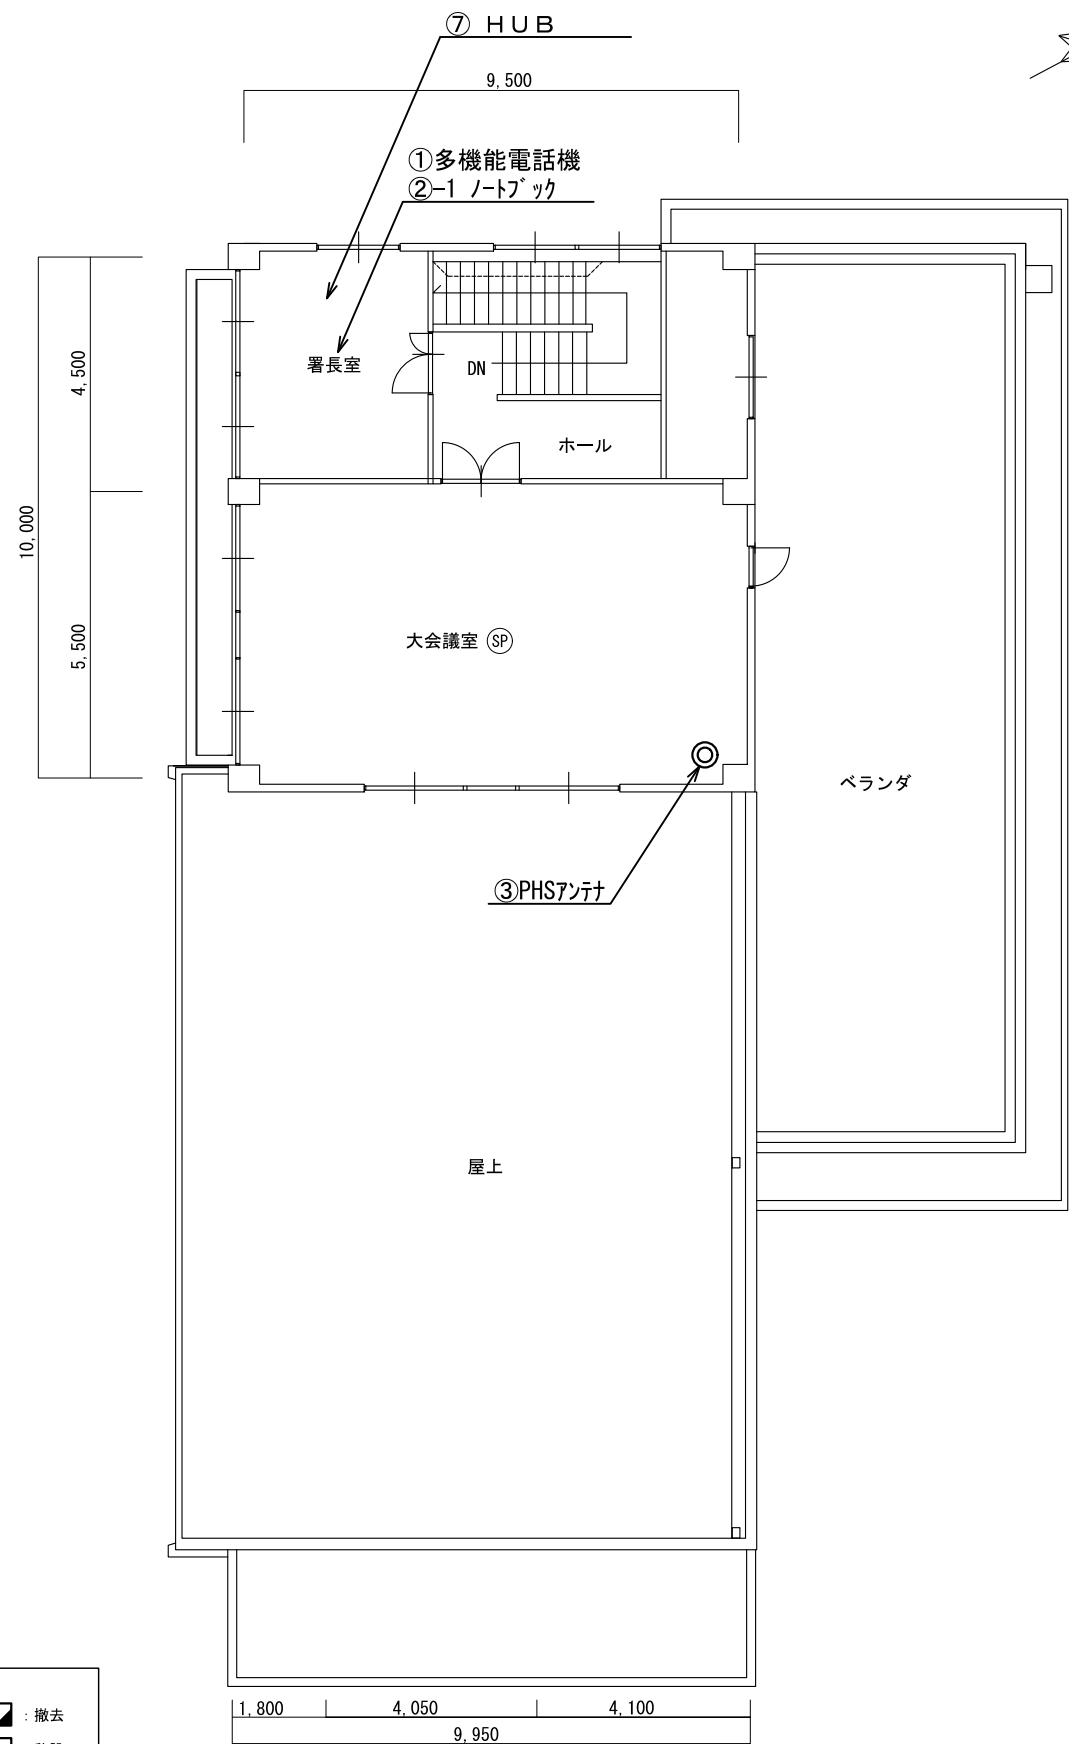

原図はA3


凡 例			
	: 新設		: 撤去
	: 更新		: 移設
	: 既設		

番号	機器名称	数量	備考
①	多機能電話機	1台	
②	消防業務支援クライアント端末	-	
②-1	ノートブック	1台	
③	PHSアンテナ	1台	
④	同軸避雷器	4台	
⑤	バックアップ用空中線	2基	
⑥	受令機用空中線	2基	
⑦	HUB	1台	

版	年月日	設変番号	変 更 事 項	承認	発注者	名称	図名	縮尺	設計	服部	年月日	
					津市	三重中央消防指令センター総合整備工事			検図	牛田	年月日	
					課長	主幹	課長補佐	係長	係	承認	山下	年月日
									図番		T038	



ビーム計画設計株式会社
Beam Planning Corporation

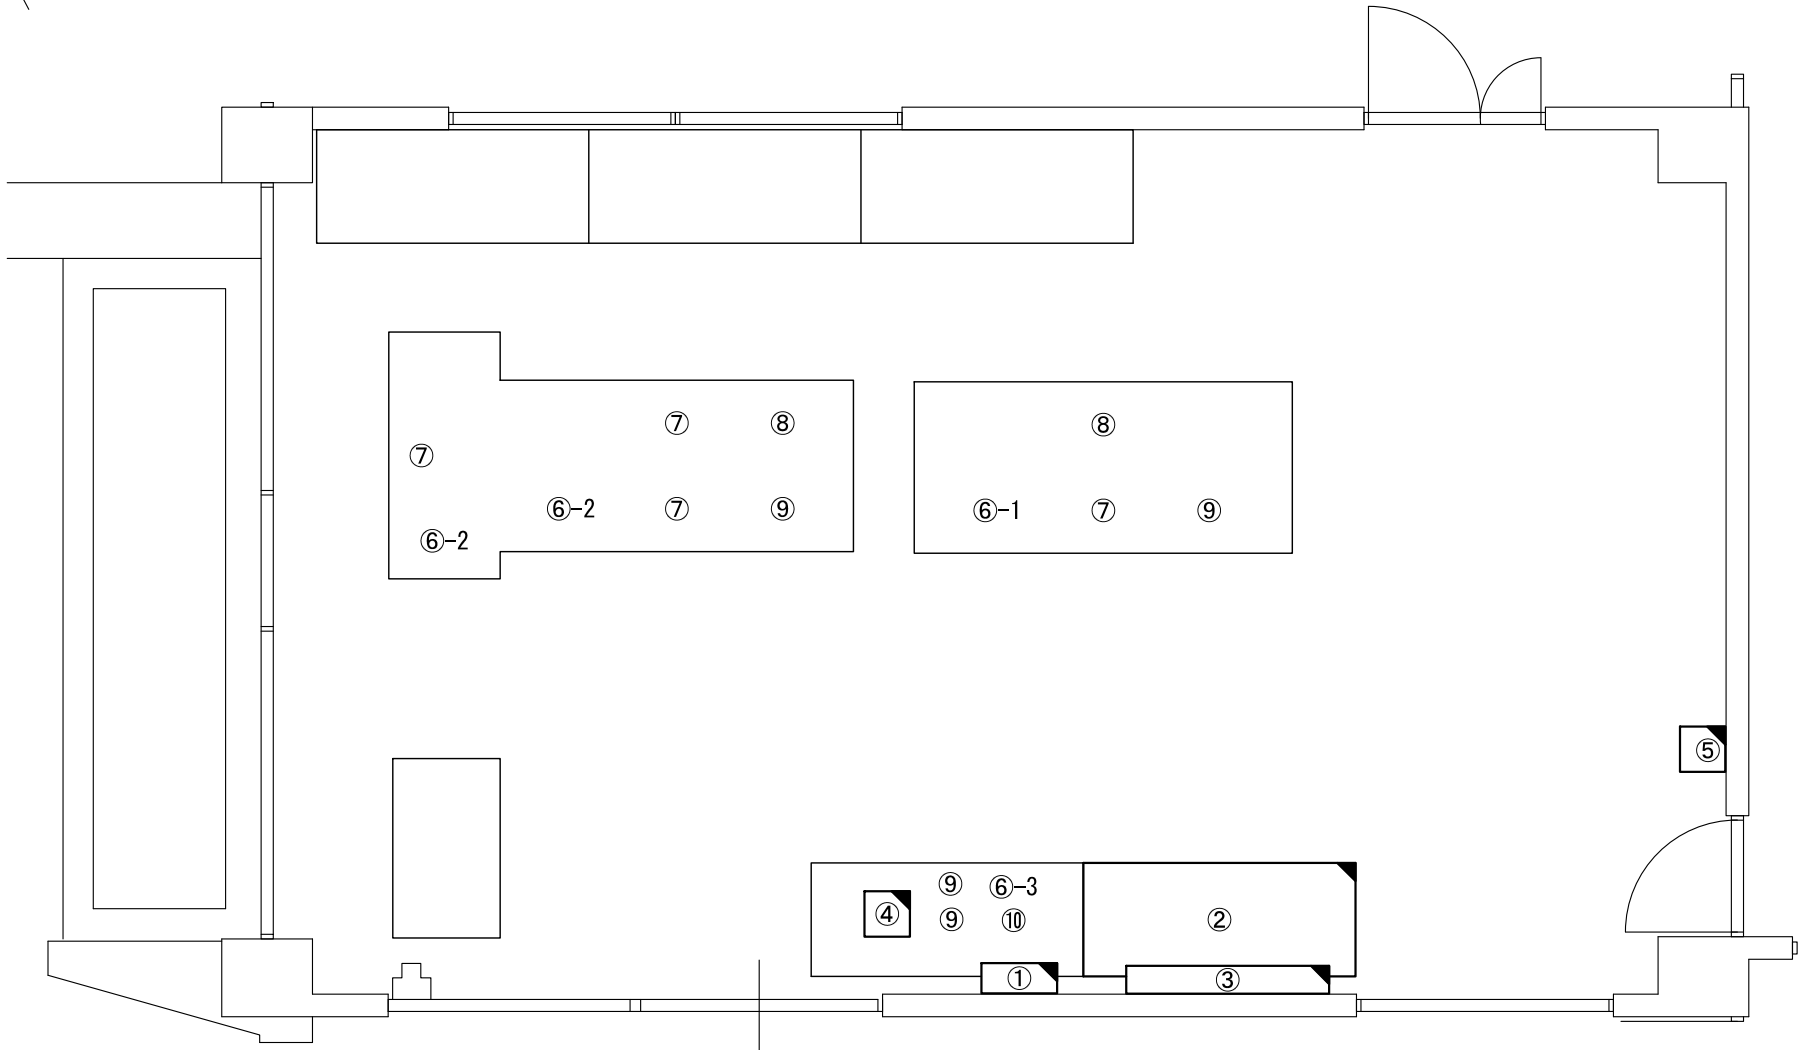

番号	機器名称	数量	備考
①	署所用無停電電源装置分電盤	-	
①-1	高速電源避雷器	1台	
②	署所端末ラック	1台	
②-1	署所端末装置	1台	
②-2	卓上型受令機	1台	
②-3	無線パッド用受令装置	1台	
②-4	回線終端装置	1台	
②-5	L3スイッチングハブ	1台	
②-6	無線LAN用給電HUB	1台	
②-7	指令情報出力装置	1台	
②-8	署所出動車両表示盤映像制御装置	1台	
②-9	無停電電源装置	1台	
②-10	署所端末電源監視装置	1台	
②-11	高所監視カメラコンピュータ	1台	
③	署所出動車両表示盤	1台	
④	電話交換機	1台	
⑤	署所用サーバ	1台	
⑥	消防業務支援クライアント端末	-	
⑥-1	デスクトップ	1台	
⑥-2	ノートブック	2台	
⑥-3	プリンタ	1台	
⑦	多機能電話機	4台	
⑧	PHS電話機	2台	
⑨	HUB	4台	
⑩	FAX送受信装置	1台	

原図はA3

凡 例

：新設

：撤去

：更新


：移設

：既設

版	年月日	設変番号	変 更 事 項	承認	発注者	名称	図名	縮尺	設計	服部	年月日	
					津市	三重中央消防指令センター総合整備工事				牛田	年月日	
					課長	主幹	課長補佐	係長	係	山下	年月日	
						津市中消防署西分署 1階事務室機器配置図（更新）		1/50			T039	



ビーム計画設計株式会社
Beam Planning Corporation

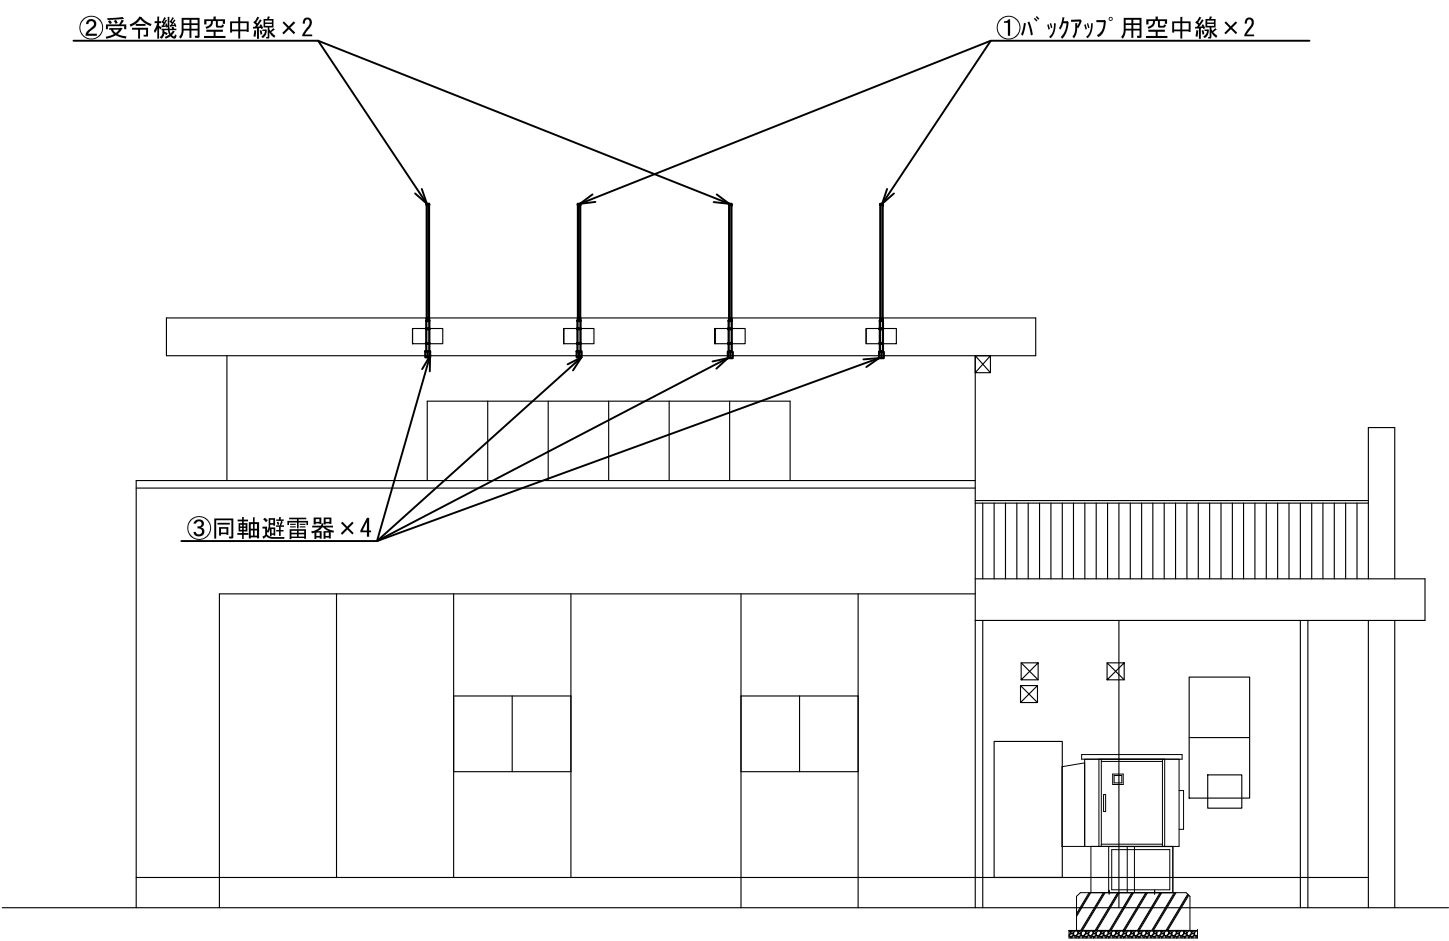

番号	機器名称	数量	備考
①	バックアップ用空中線	2基	
②	受令機用空中線	2基	
③	同軸避雷器	4台	

原図はA3

凡 例

：新設

：撤去

：更新

：移設


：既設

版	年月日	設変番号	変 更 事 項	承認	発注者	名称	図名	縮尺	設計	服部	年月日
					津市	三重中央消防指令センター総合整備工事	津市中消防署西分署 空中線機器配置図（更新）	1/100	検図	牛田	年月日
					課長	主幹	課長補佐	係長	承認	山下	年月日
									図番		T040



ビーム計画設計株式会社
Beam Planning Corporation

[illegible]

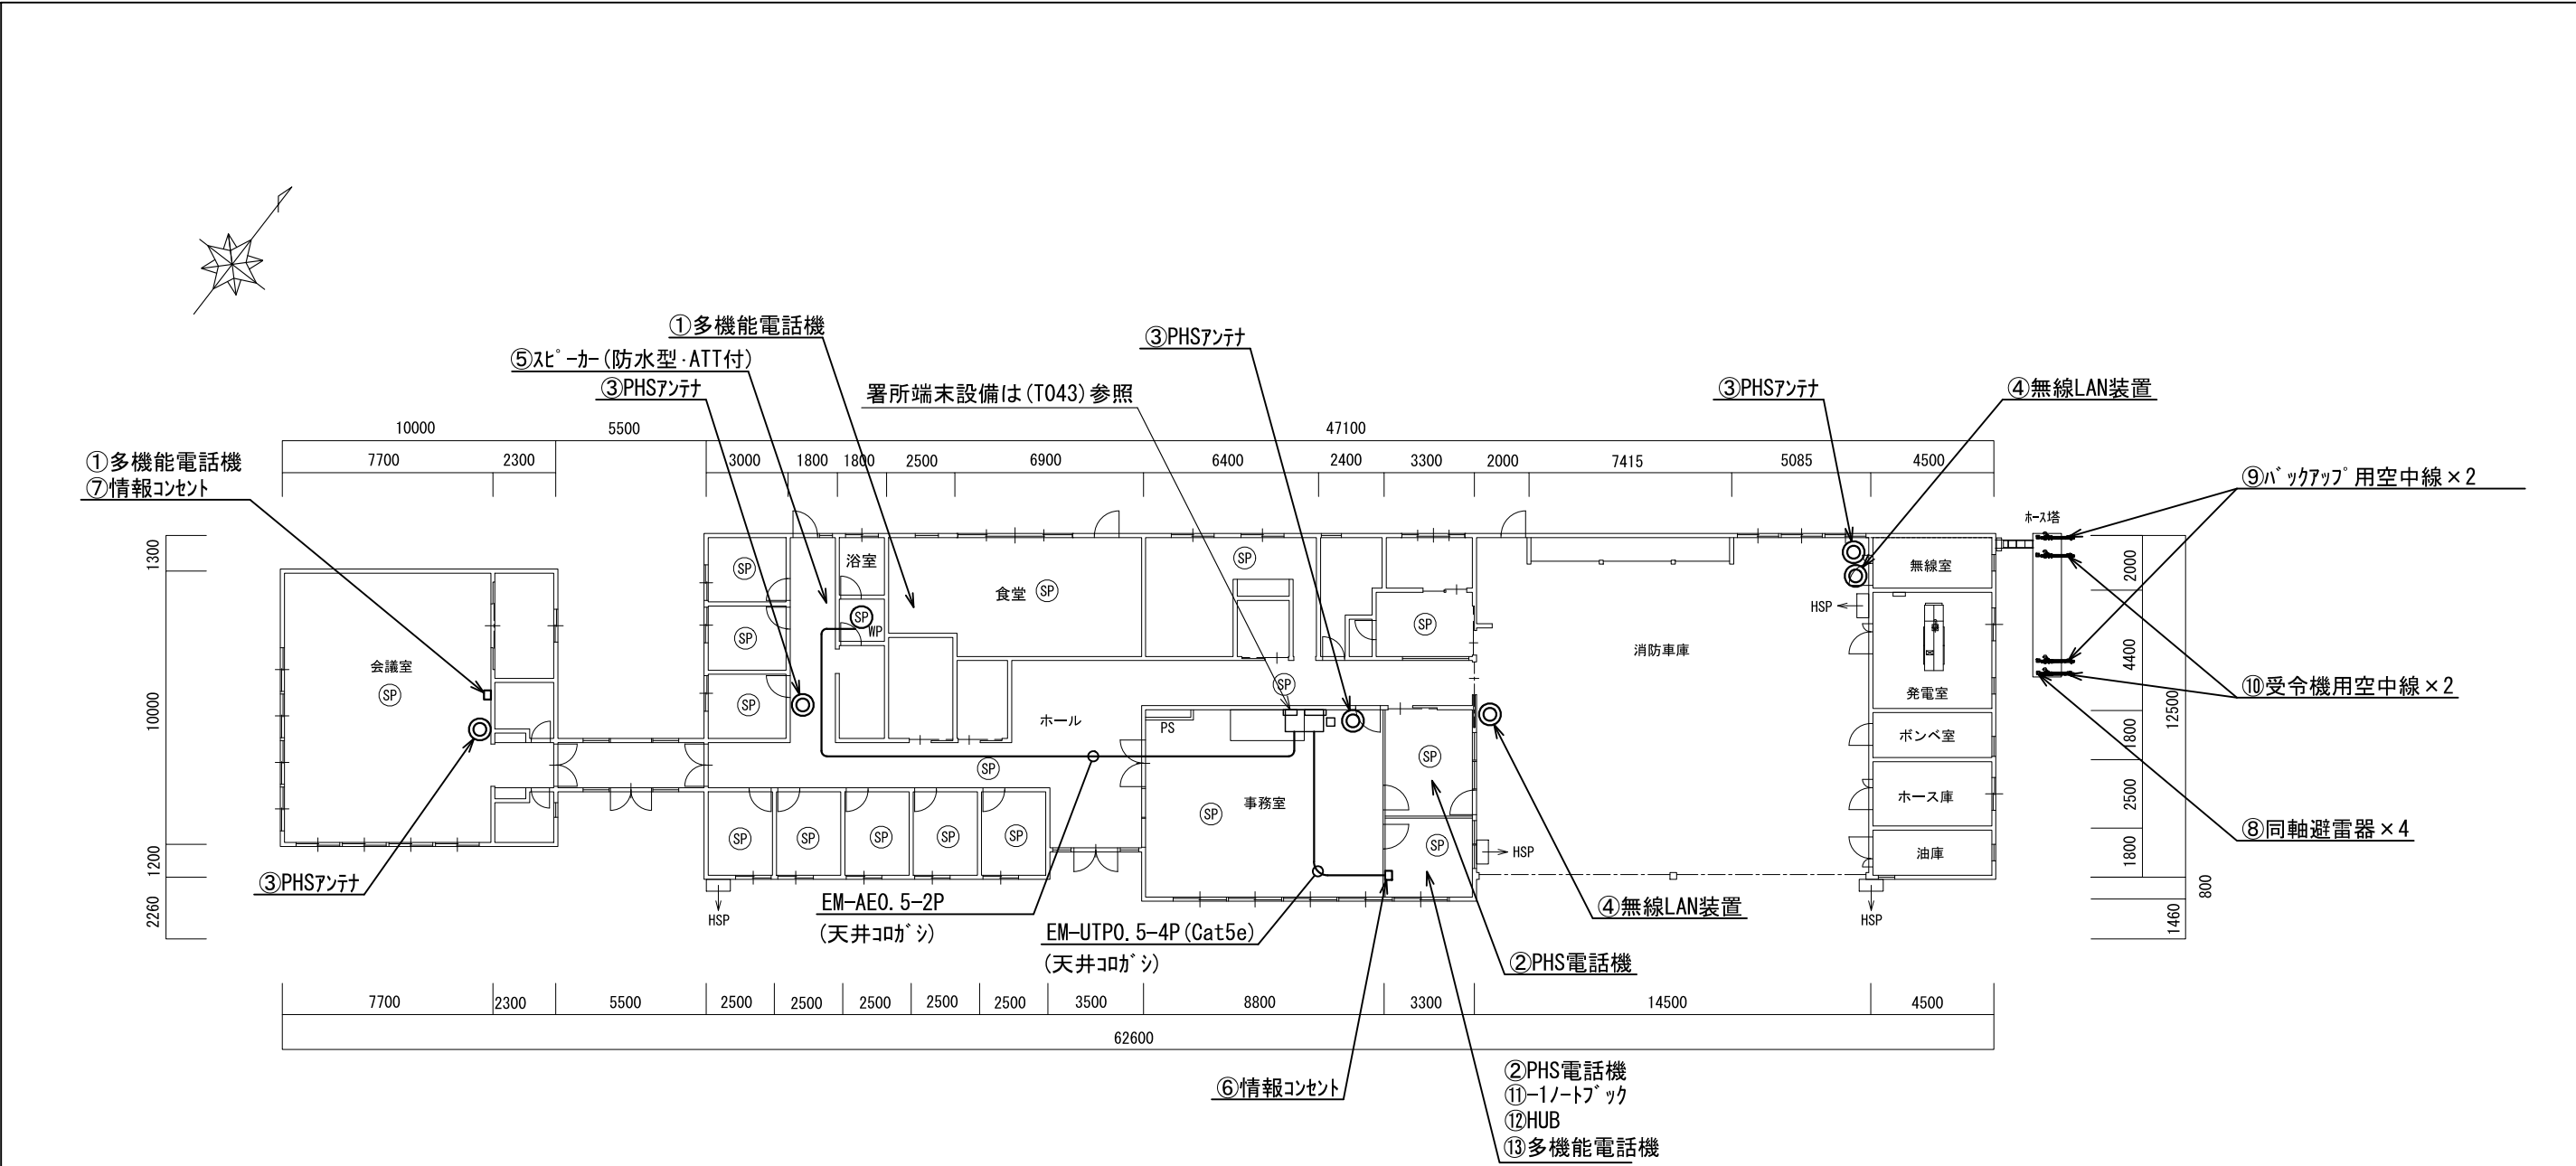

番号	機器名称	数量	備考
①	多機能電話機	2台	
②	PHS電話機	2台	
③	PHSアンテナ	4台	
④	無線LAN装置	2台	
⑤	スピーカー(防水型、ATT付)	1台	
⑥	情報コンセント	1箇所	
⑦	情報コンセント	1箇所	
⑧	同軸避雷器	4台	
⑨	無線LAN用空中線	2基	
⑩	受令機用空中線	2基	
⑪	消防業務支援クライアント端末		
⑪-1	ノートブック	1台	
⑫	HUB	1台	
⑬	多機能電話機	1台	



原図はA3

凡 例			
	: 新設		: 撤去
	: 更新		: 移設
	: 既設		

版	年月日	設変番号	変 更 事 項	承認	発注者					名称			ビーム計画設計株式会社 Beam Planning Corporation	設計	服部	年月日			
					津市					三重中央消防指令センター総合整備工事				検図	牛田	年月日			
					課長	主幹	課長補佐	係長	係	図名	縮尺			津市中消防署安濃分署 1階平面図	1/250	承認	山下	年月日	
																図番	T042		



 ビーム計画設計株式会社
Beam Planning Corporation

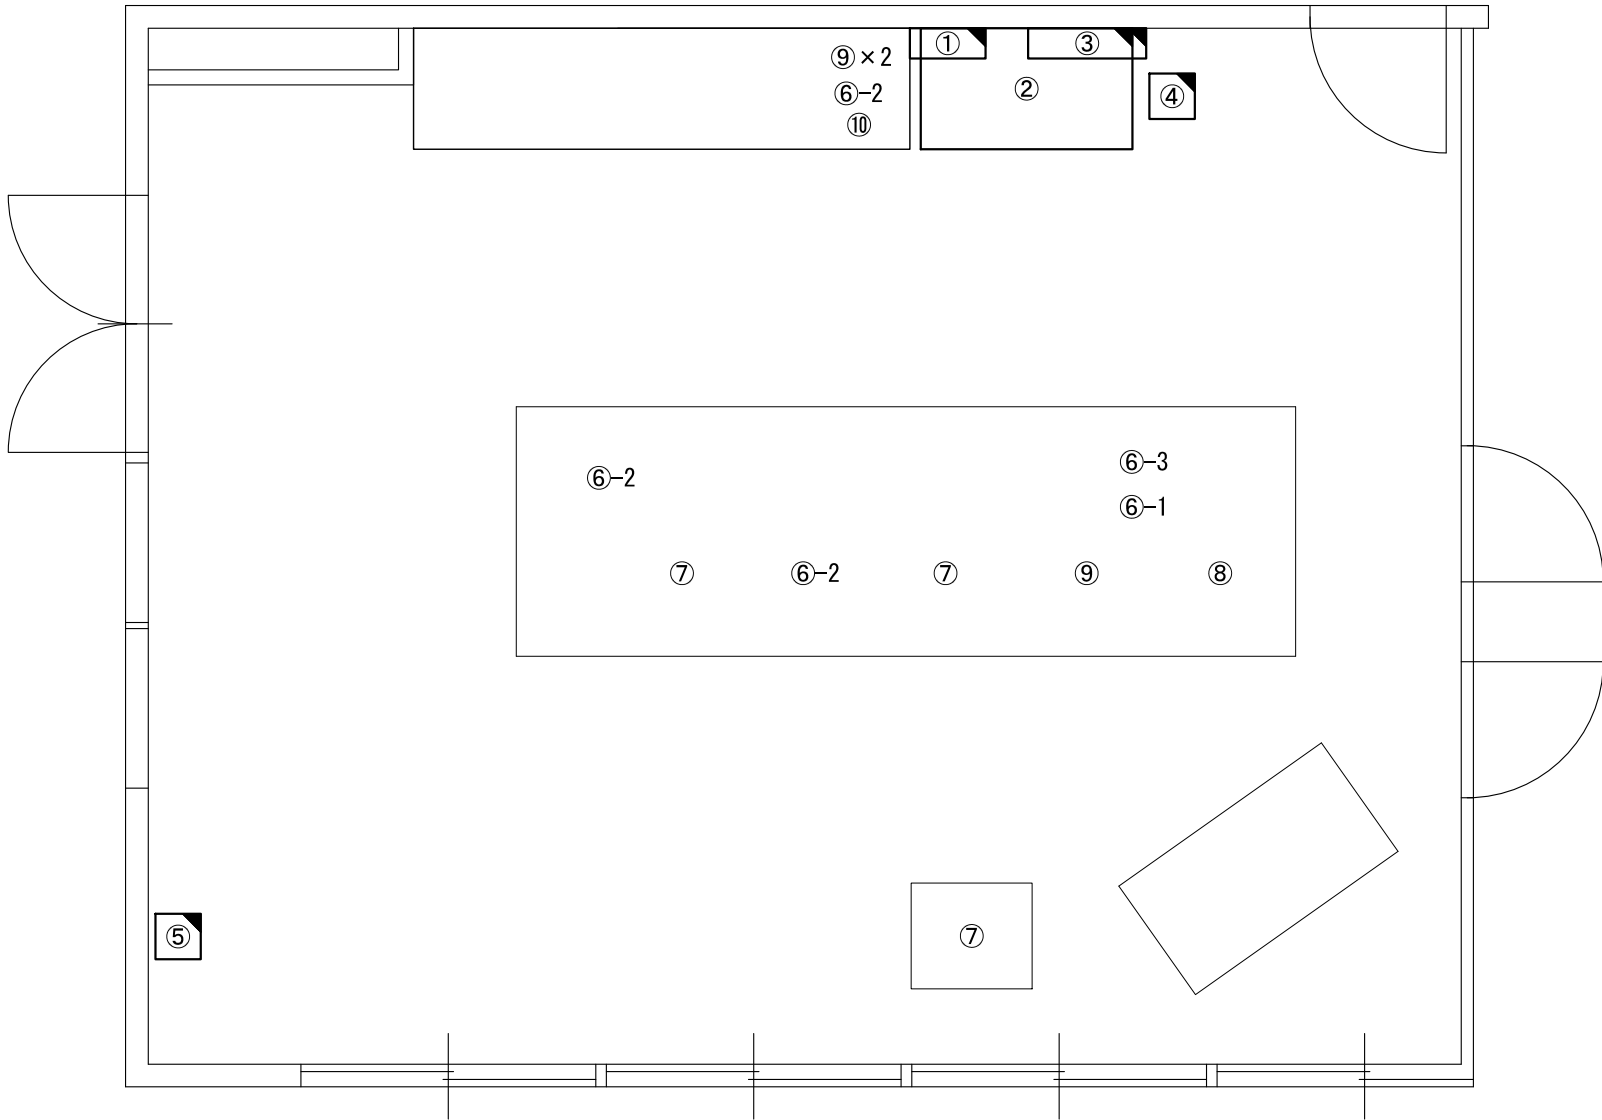

番号	機器名称	数量	備考
①	署所用無停電電源装置分電盤	-	
①-1	高速電源避雷器	1台	
②	署所端末ラック	1台	
②-1	署所端末装置	1台	
②-2	卓上型受令機	1台	
②-3	無線パッド用受令装置	1台	
②-4	回線終端装置	1台	
②-5	L3スイッチングハブ	1台	
②-6	無線LAN用給電HUB	1台	
②-7	指令情報出力装置	1台	
②-8	署所出動車両表示盤映像制御装置	1台	
②-9	無停電電源装置	1台	
②-10	署所端末電源監視装置	1台	
②-11	高所監視カメラ	1台	
③	署所出動車両表示盤	1台	
④	電話交換機	1台	
⑤	署所用プリンター	1台	
⑥	消防業務支援クライアント端末	-	
⑥-1	デスクトップ	1台	
⑥-2	ノートブック	3台	
⑥-3	プリンター	1台	
⑦	多機能電話機	3台	
⑧	PHS電話機	1台	
⑨	HUB	3台	
⑩	FAX送受信装置	1台	

原図はA3

凡 例


：新設

：撤去

：更新

：移設

：既設

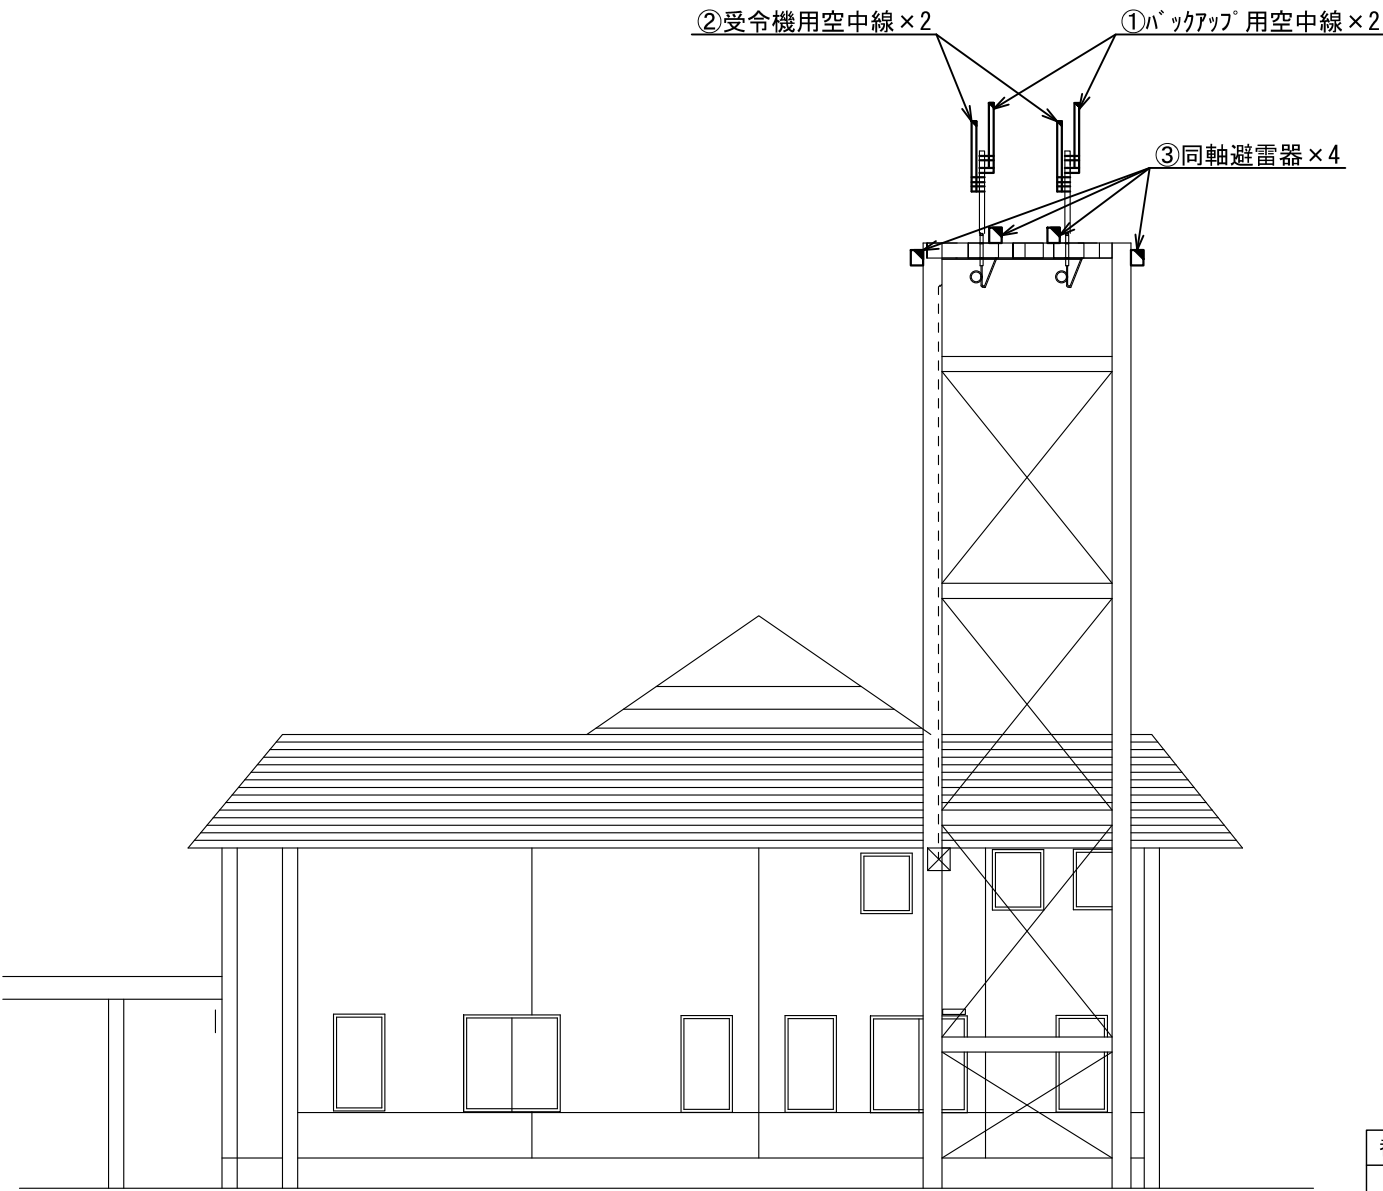

東立面図

番号	機器名称	数量	備考
①	無線ハッチアップ用空中線	2基	
②	受令機用空中線	2基	
③	同軸避雷器	4台	

原図はA3

凡 例			
	: 新設		: 撤去
	: 更新		: 移設
	: 既設		

版	年月日	設変番号	変 更 事 項	承認	発注者	名称	図名	縮尺	設計	服部	年月日	
					津市	三重中央消防指令センター総合整備工事	津市中消防署安濃分署 空中線機器配置図（更新）	1/100	検図	牛田	年月日	
					課長	主幹	課長補佐	係長	承認	山下	年月日	
									図番	T044		



ビーム計画設計株式会社
Beam Planning Corporation