


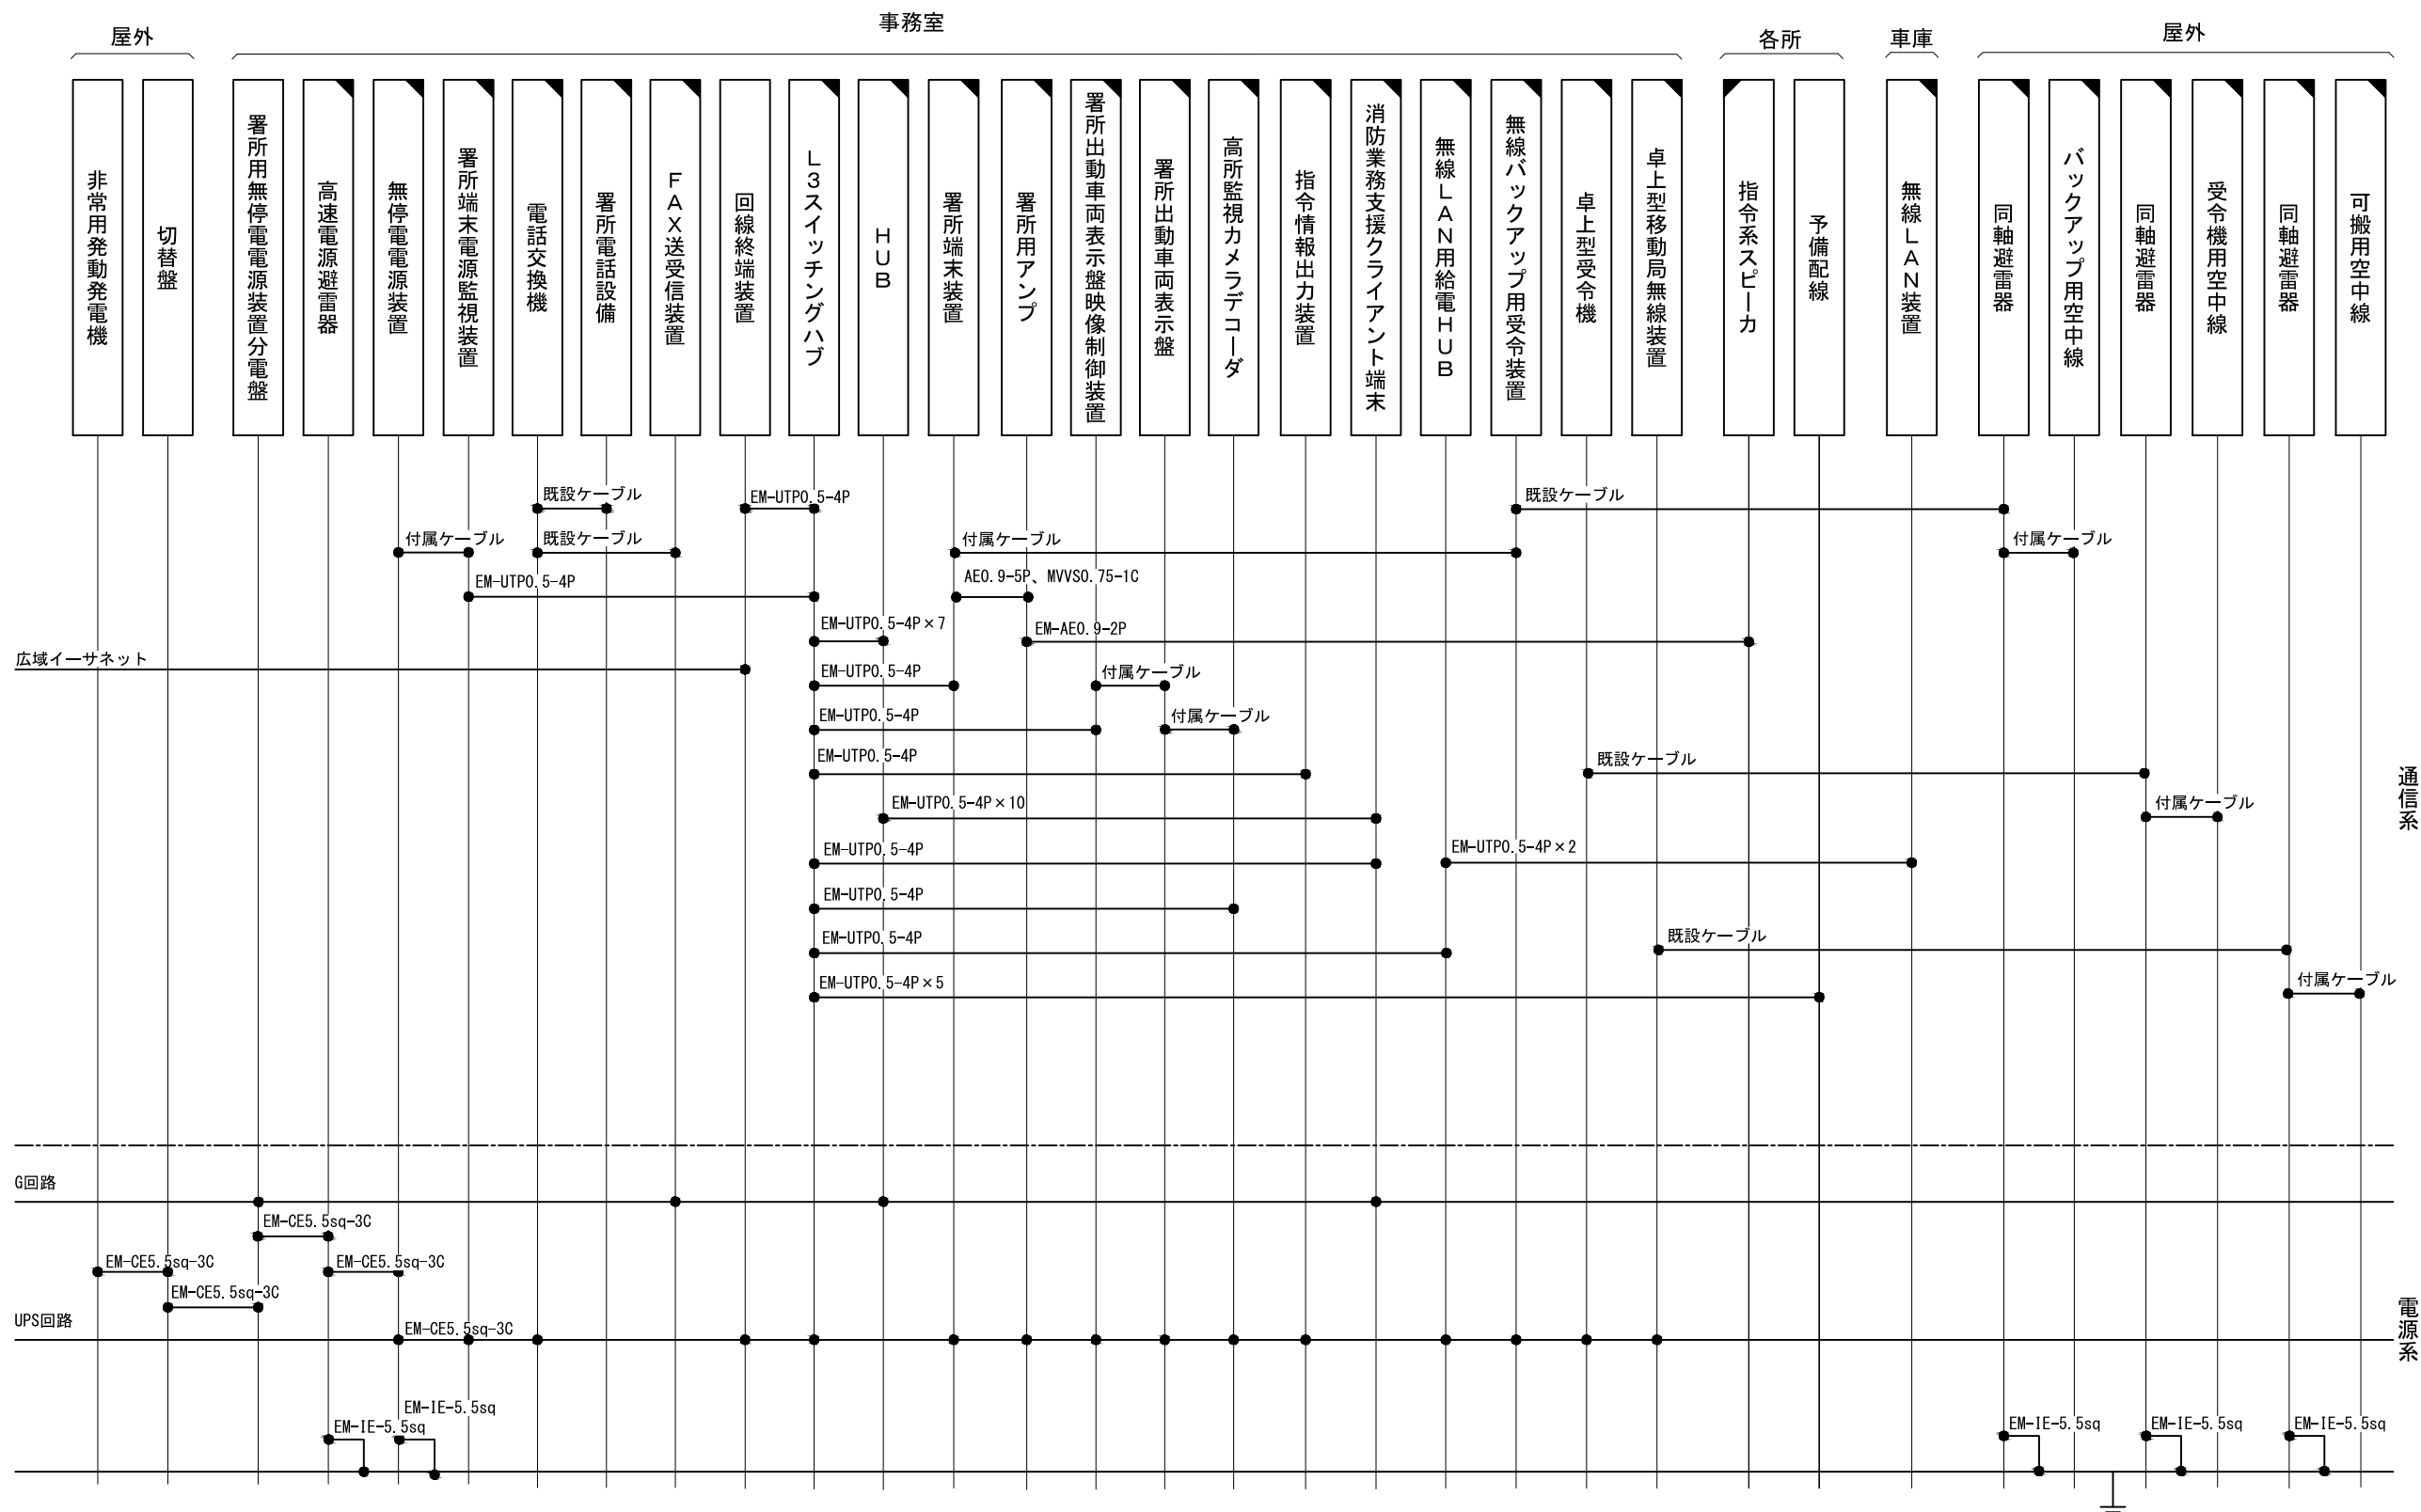

通信系


電源系

原図はA3

凡 例			
	: 新設		: 撤去
	: 更新		: 移設
	: 既設		

指令系スピーカにはスピーカ(天井型)、スピーカ(壁掛形)、スピーカ(防水型)、スピーカ(屋外型)を含む
消防業務支援クライアント端末にはデスクトップ、ノートブック、プリンタを含む
署所電話設備には多機能電話機、PHSアンテナを含む


版	年月日	設定番号	変 更 事 項		承認	発注者					名称			ビーム計画設計株式会社 Beam Planning Corporation	設計	服部	年月日	
						津市					三重中央消防指令センター総合整備工事				検図	牛田	年月日	
						課長	主幹	課長補佐	係長	係	図名	縮尺			承認	山下	年月日	
											津市北消防署 配線系統図	no. scale			図番	T045		

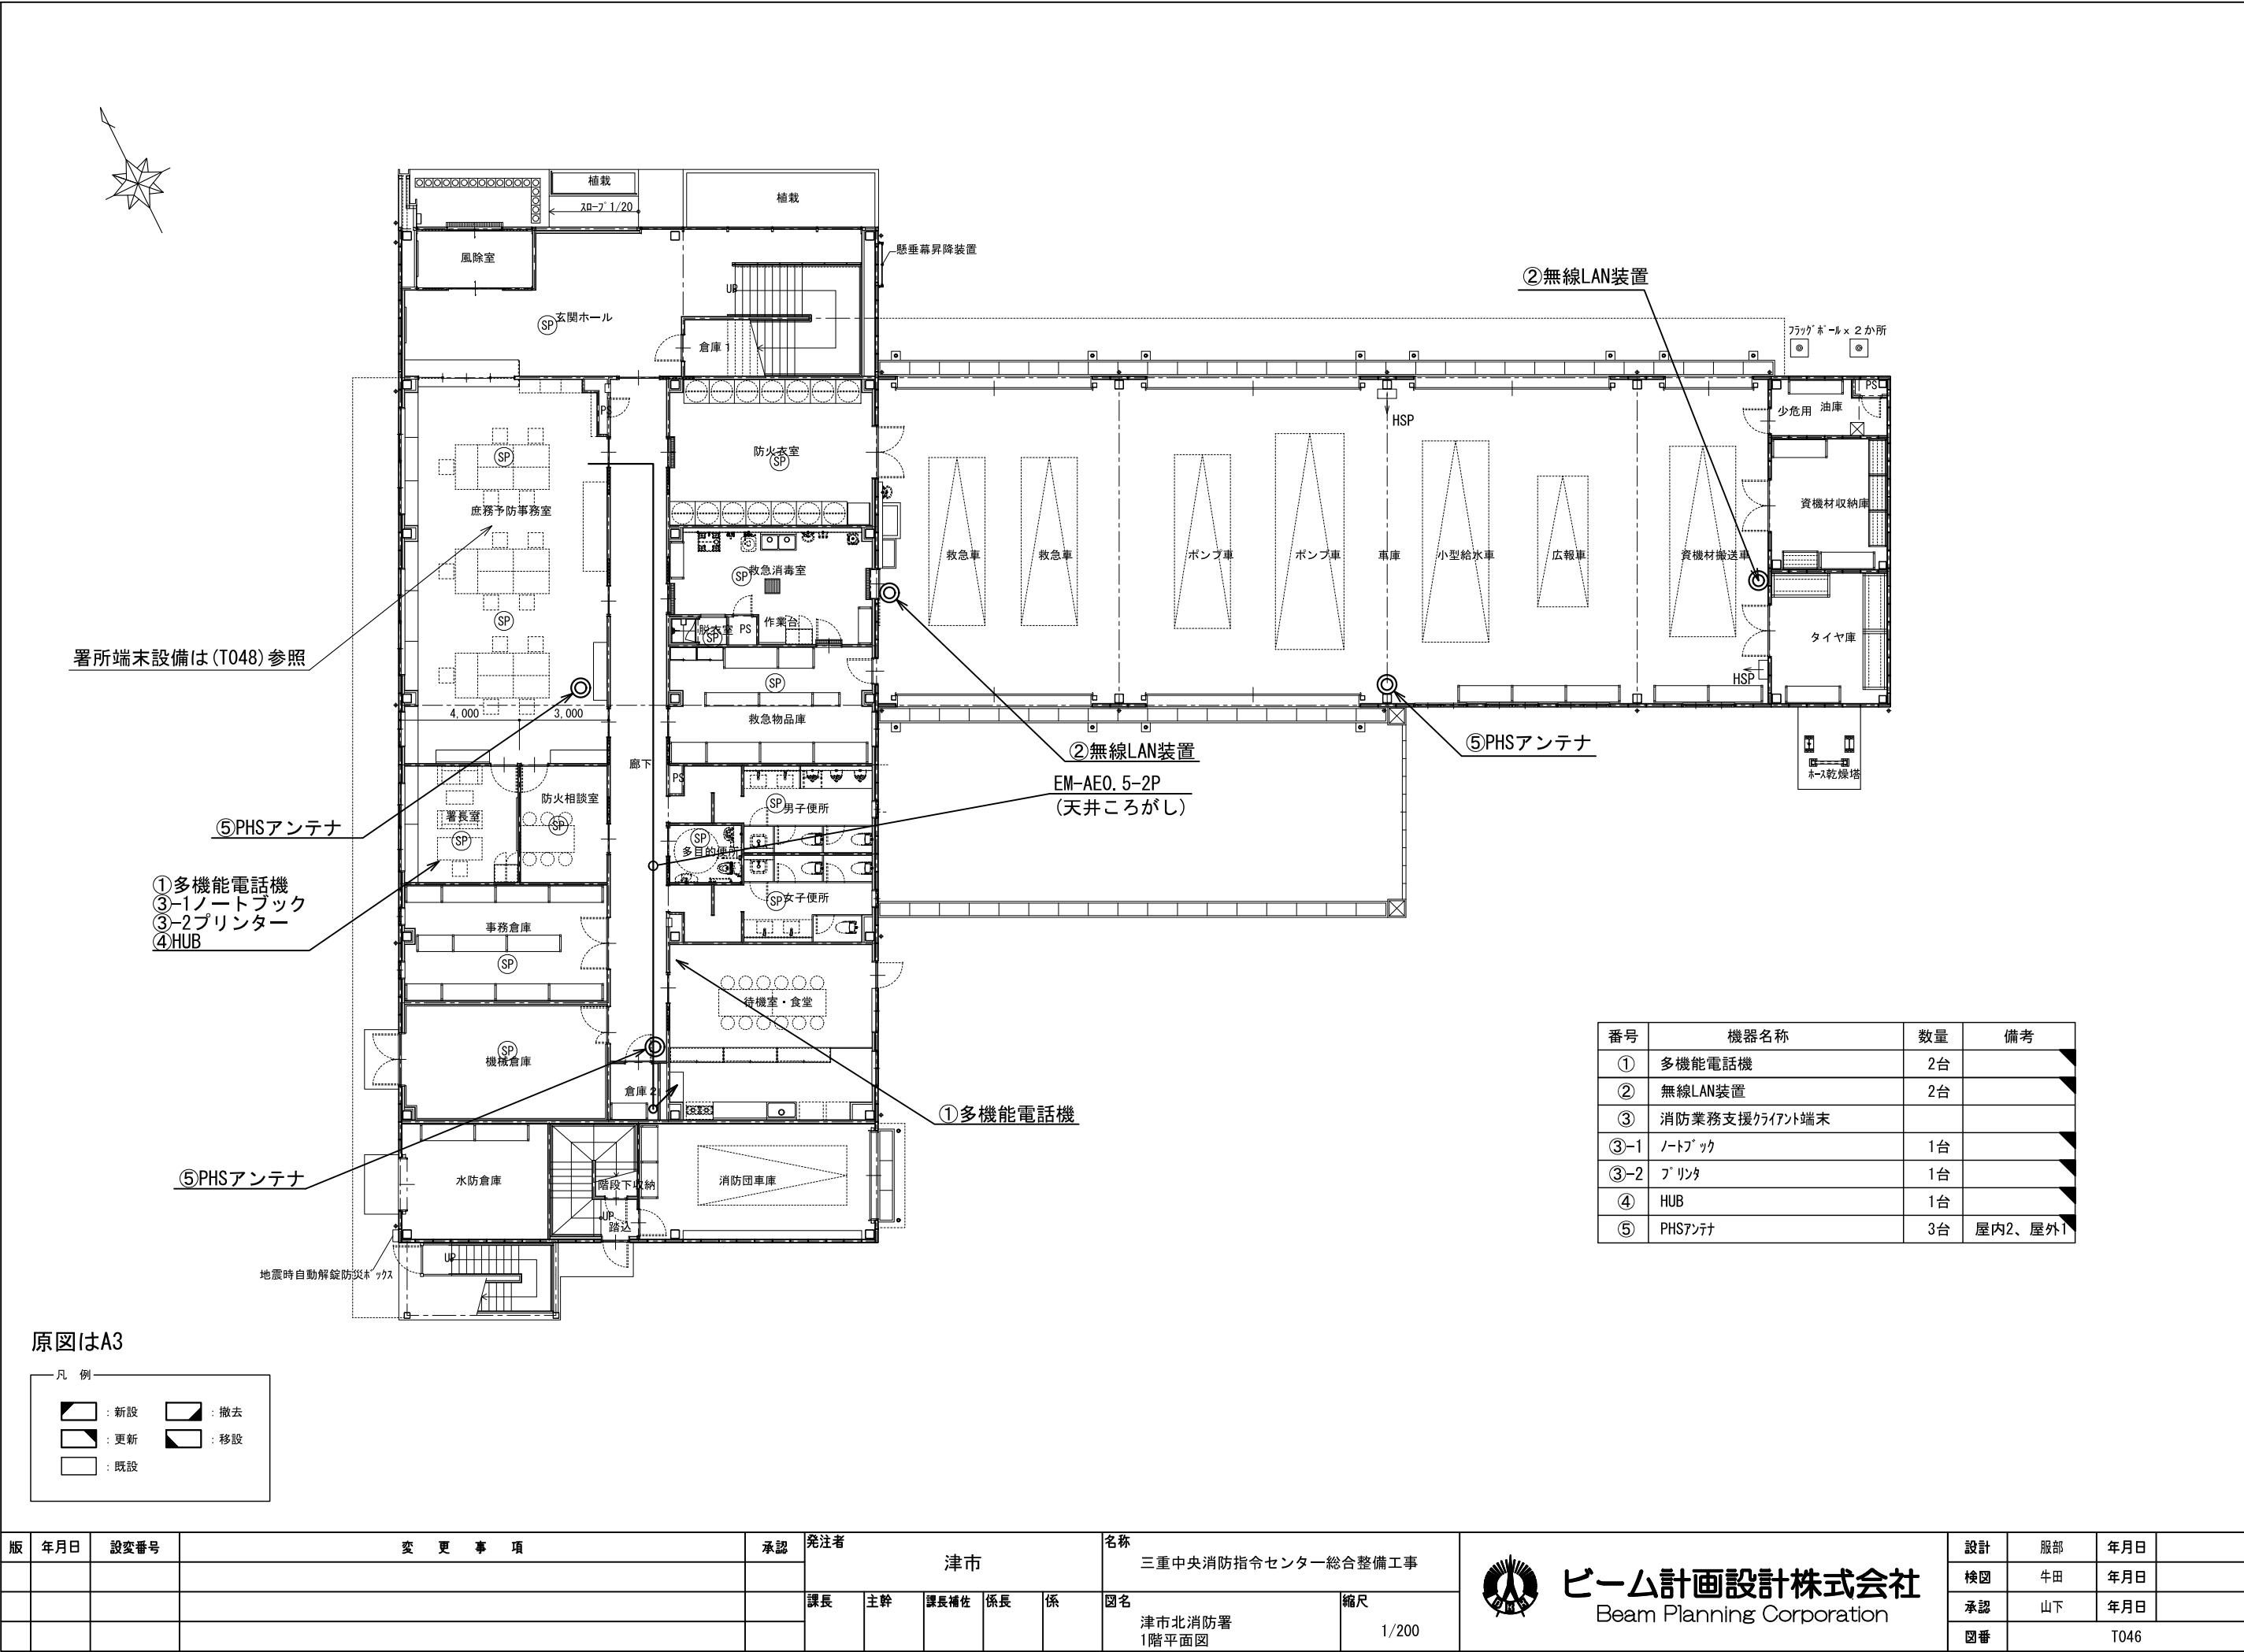


版	年月日	設変番号	変更事項	承認	発注者	名称	図名	縮尺	設計	服部	年月日
					津市	三重中央消防指令センター総合整備工事	津市北消防署 1階平面図	1/200	検図	牛田	年月日
					課長	主幹	課長補佐	係長	承認	山下	年月日
									図番		T046



ビーム計画設計株式会社
Beam Planning Corporation

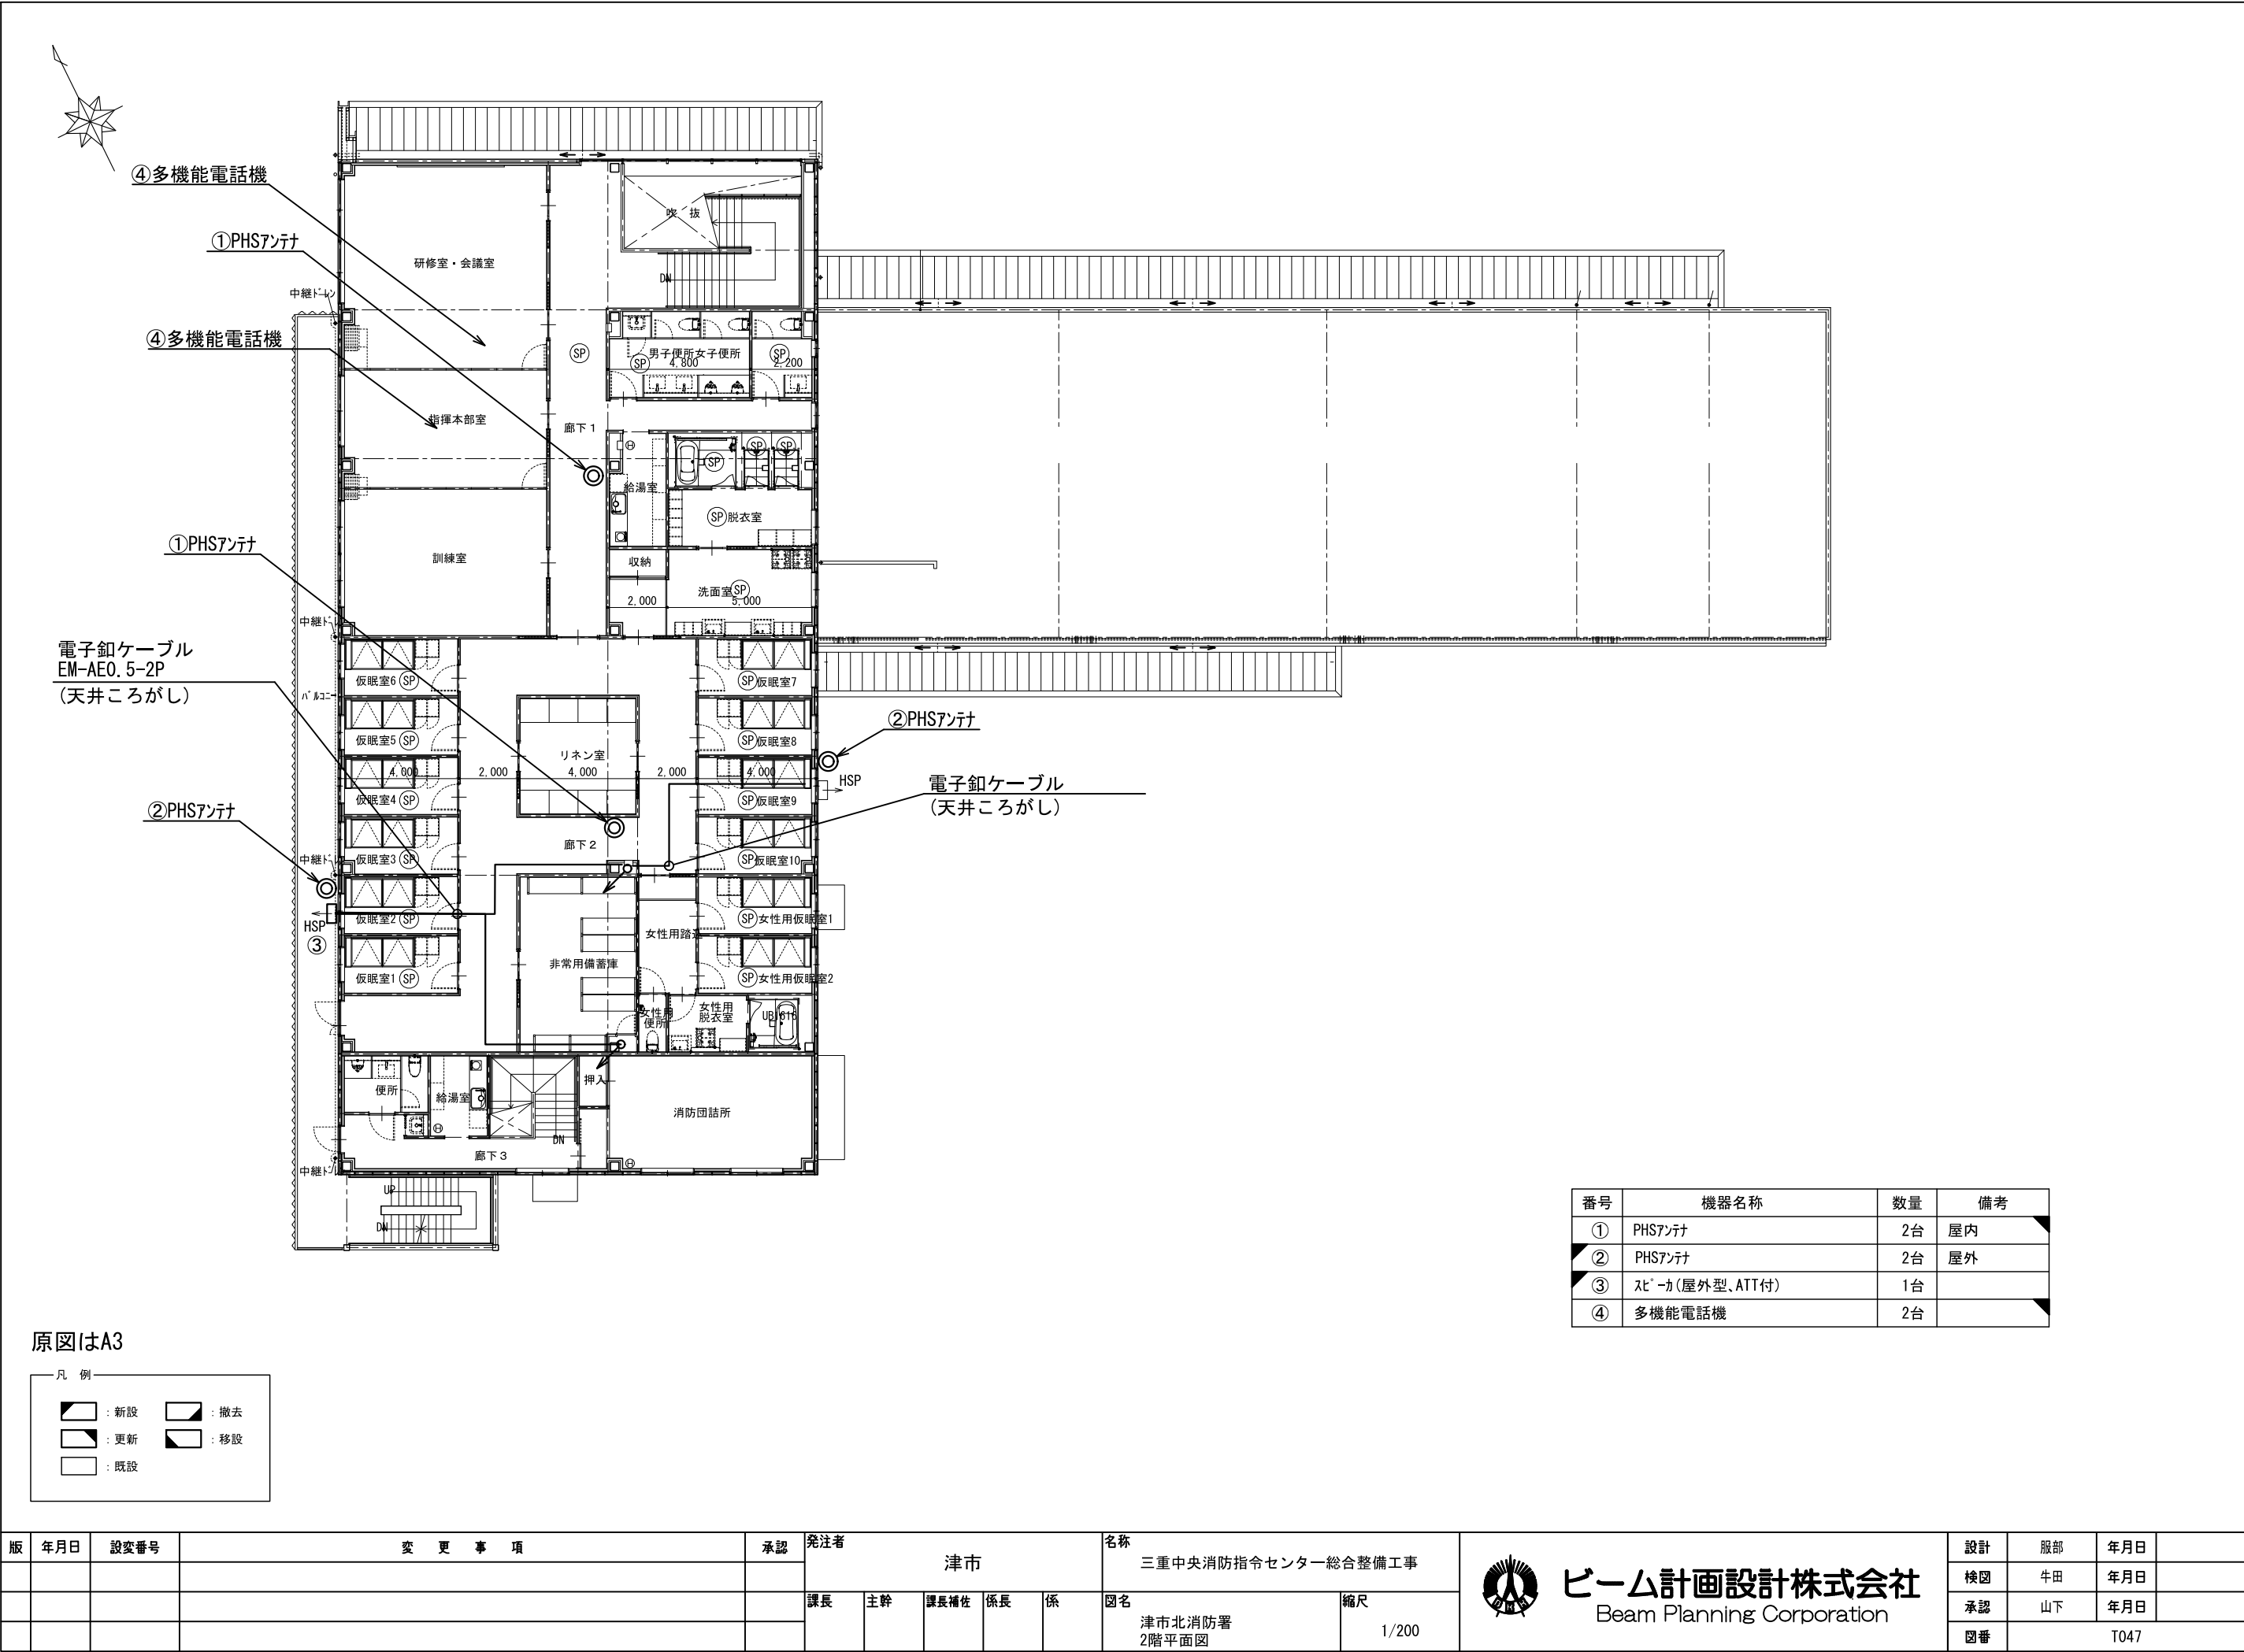

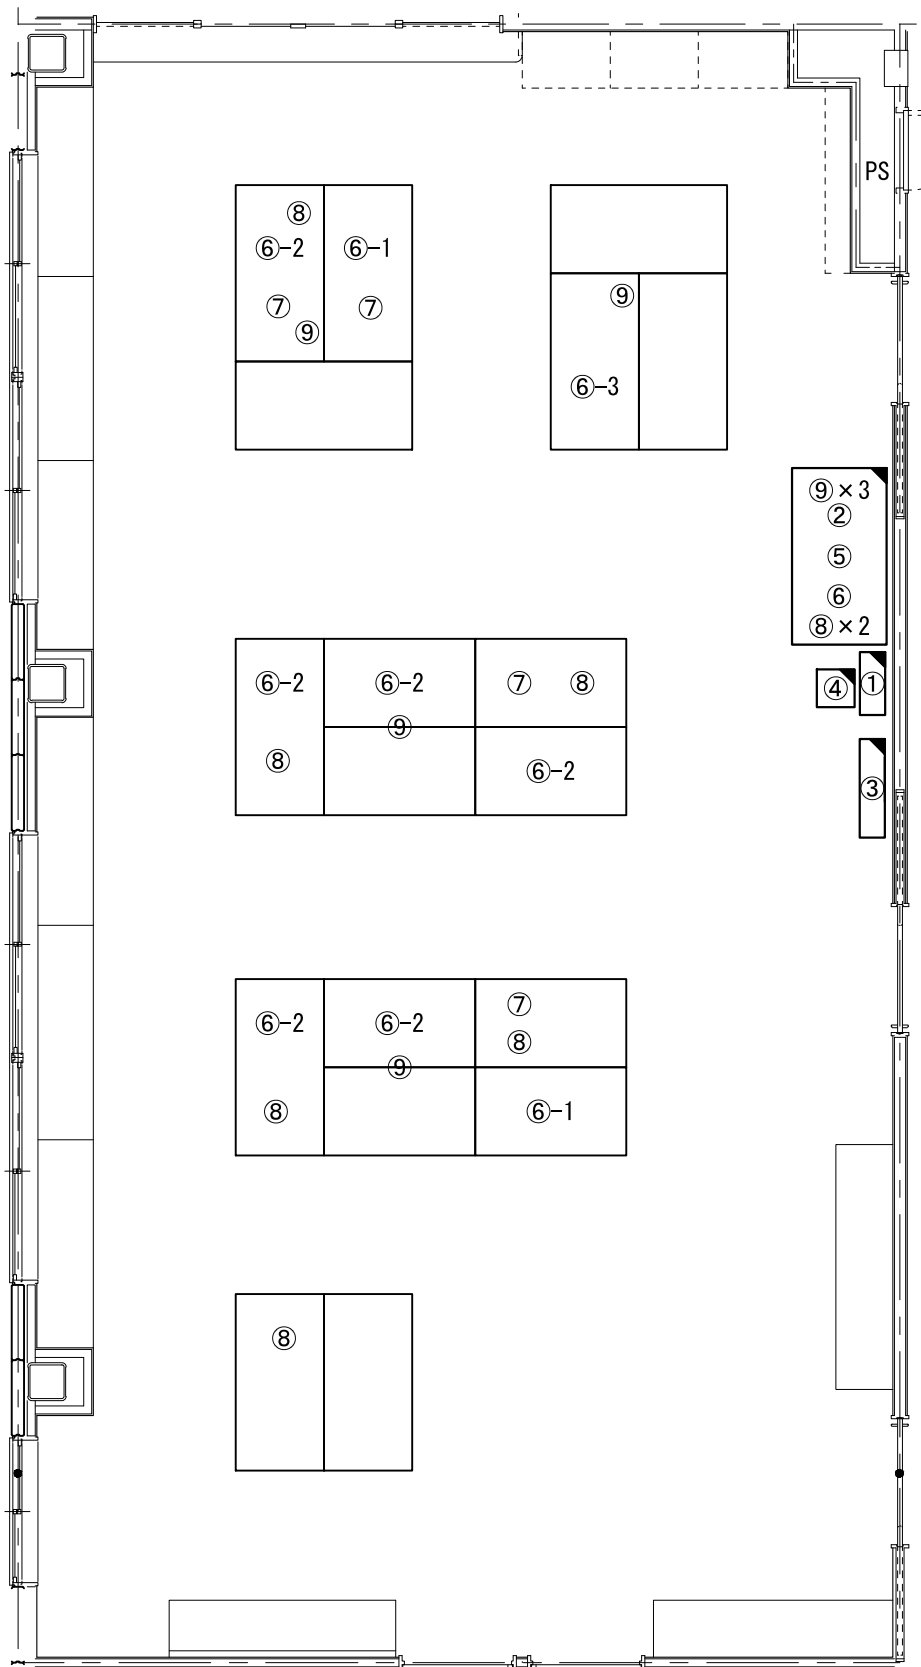

原図はA3

凡 例			
	: 新設		: 撤去
	: 更新		: 移設
	: 既設		

番号	機器名称	数量	備考
①	署所用無停電電源装置分電盤	-	
①-1	高速電源避雷器	1台	
②	署所端末ラック	1台	
②-1	署所端末装置	1台	
②-2	卓上型受令機	1台	
②-3	無線ハンズフリー用受令装置	1台	
②-4	卓上型移動局無線装置	1台	
②-5	回線終端装置	1台	
②-6	L3スイッチングハブ	1台	
②-7	無線LAN用給電HUB	1台	
②-8	指令情報出力装置	1台	
②-9	署所出動車両表示盤映像制御装置	1台	
②-10	無停電電源装置	1台	
②-11	署所端末電源監視装置	1台	
②-12	高所監視カメラモニター	1台	
③	署所出動車両表示盤	1台	
④	電話交換機	1台	
⑤	署所用アンテナ	1台	
⑥	消防業務支援クライアント端末	-	
⑥-1	デスクトップ	2台	
⑥-2	ノートブック	6台	
⑥-3	プリンタ	1台	
⑦	多機能電話機	4台	
⑧	PHS電話機	8台	
⑨	HUB	7台	

版	年月日	設変番号	変 更 事 項	承認	発注者	名称	図名	縮尺	設計	服部	年月日	
					津市	三重中央消防指令センター総合整備工事			検図	牛田	年月日	
					課長	主幹	課長補佐	係長	係	承認	山下	年月日
									図番		T048	




ビーム計画設計株式会社
Beam Planning Corporation



凡 例

	: 新設		: 撤去
	: 更新		: 移設
	: 既設		

版	年月日	設変番号	変 更 事 項	承認	発注者 津市					名称 三重中央消防指令センター総合整備工事		 ビーム計画設計株式会社 Beam Planning Corporation	設計	服部	年月日	
													検図	牛田	年月日	
													承認	山下	年月日	
													図番	T049		
					課長	主幹	課長補佐	係長	係	図名 津市北消防署 空中線機器配置図（更新）	縮尺 1/100					

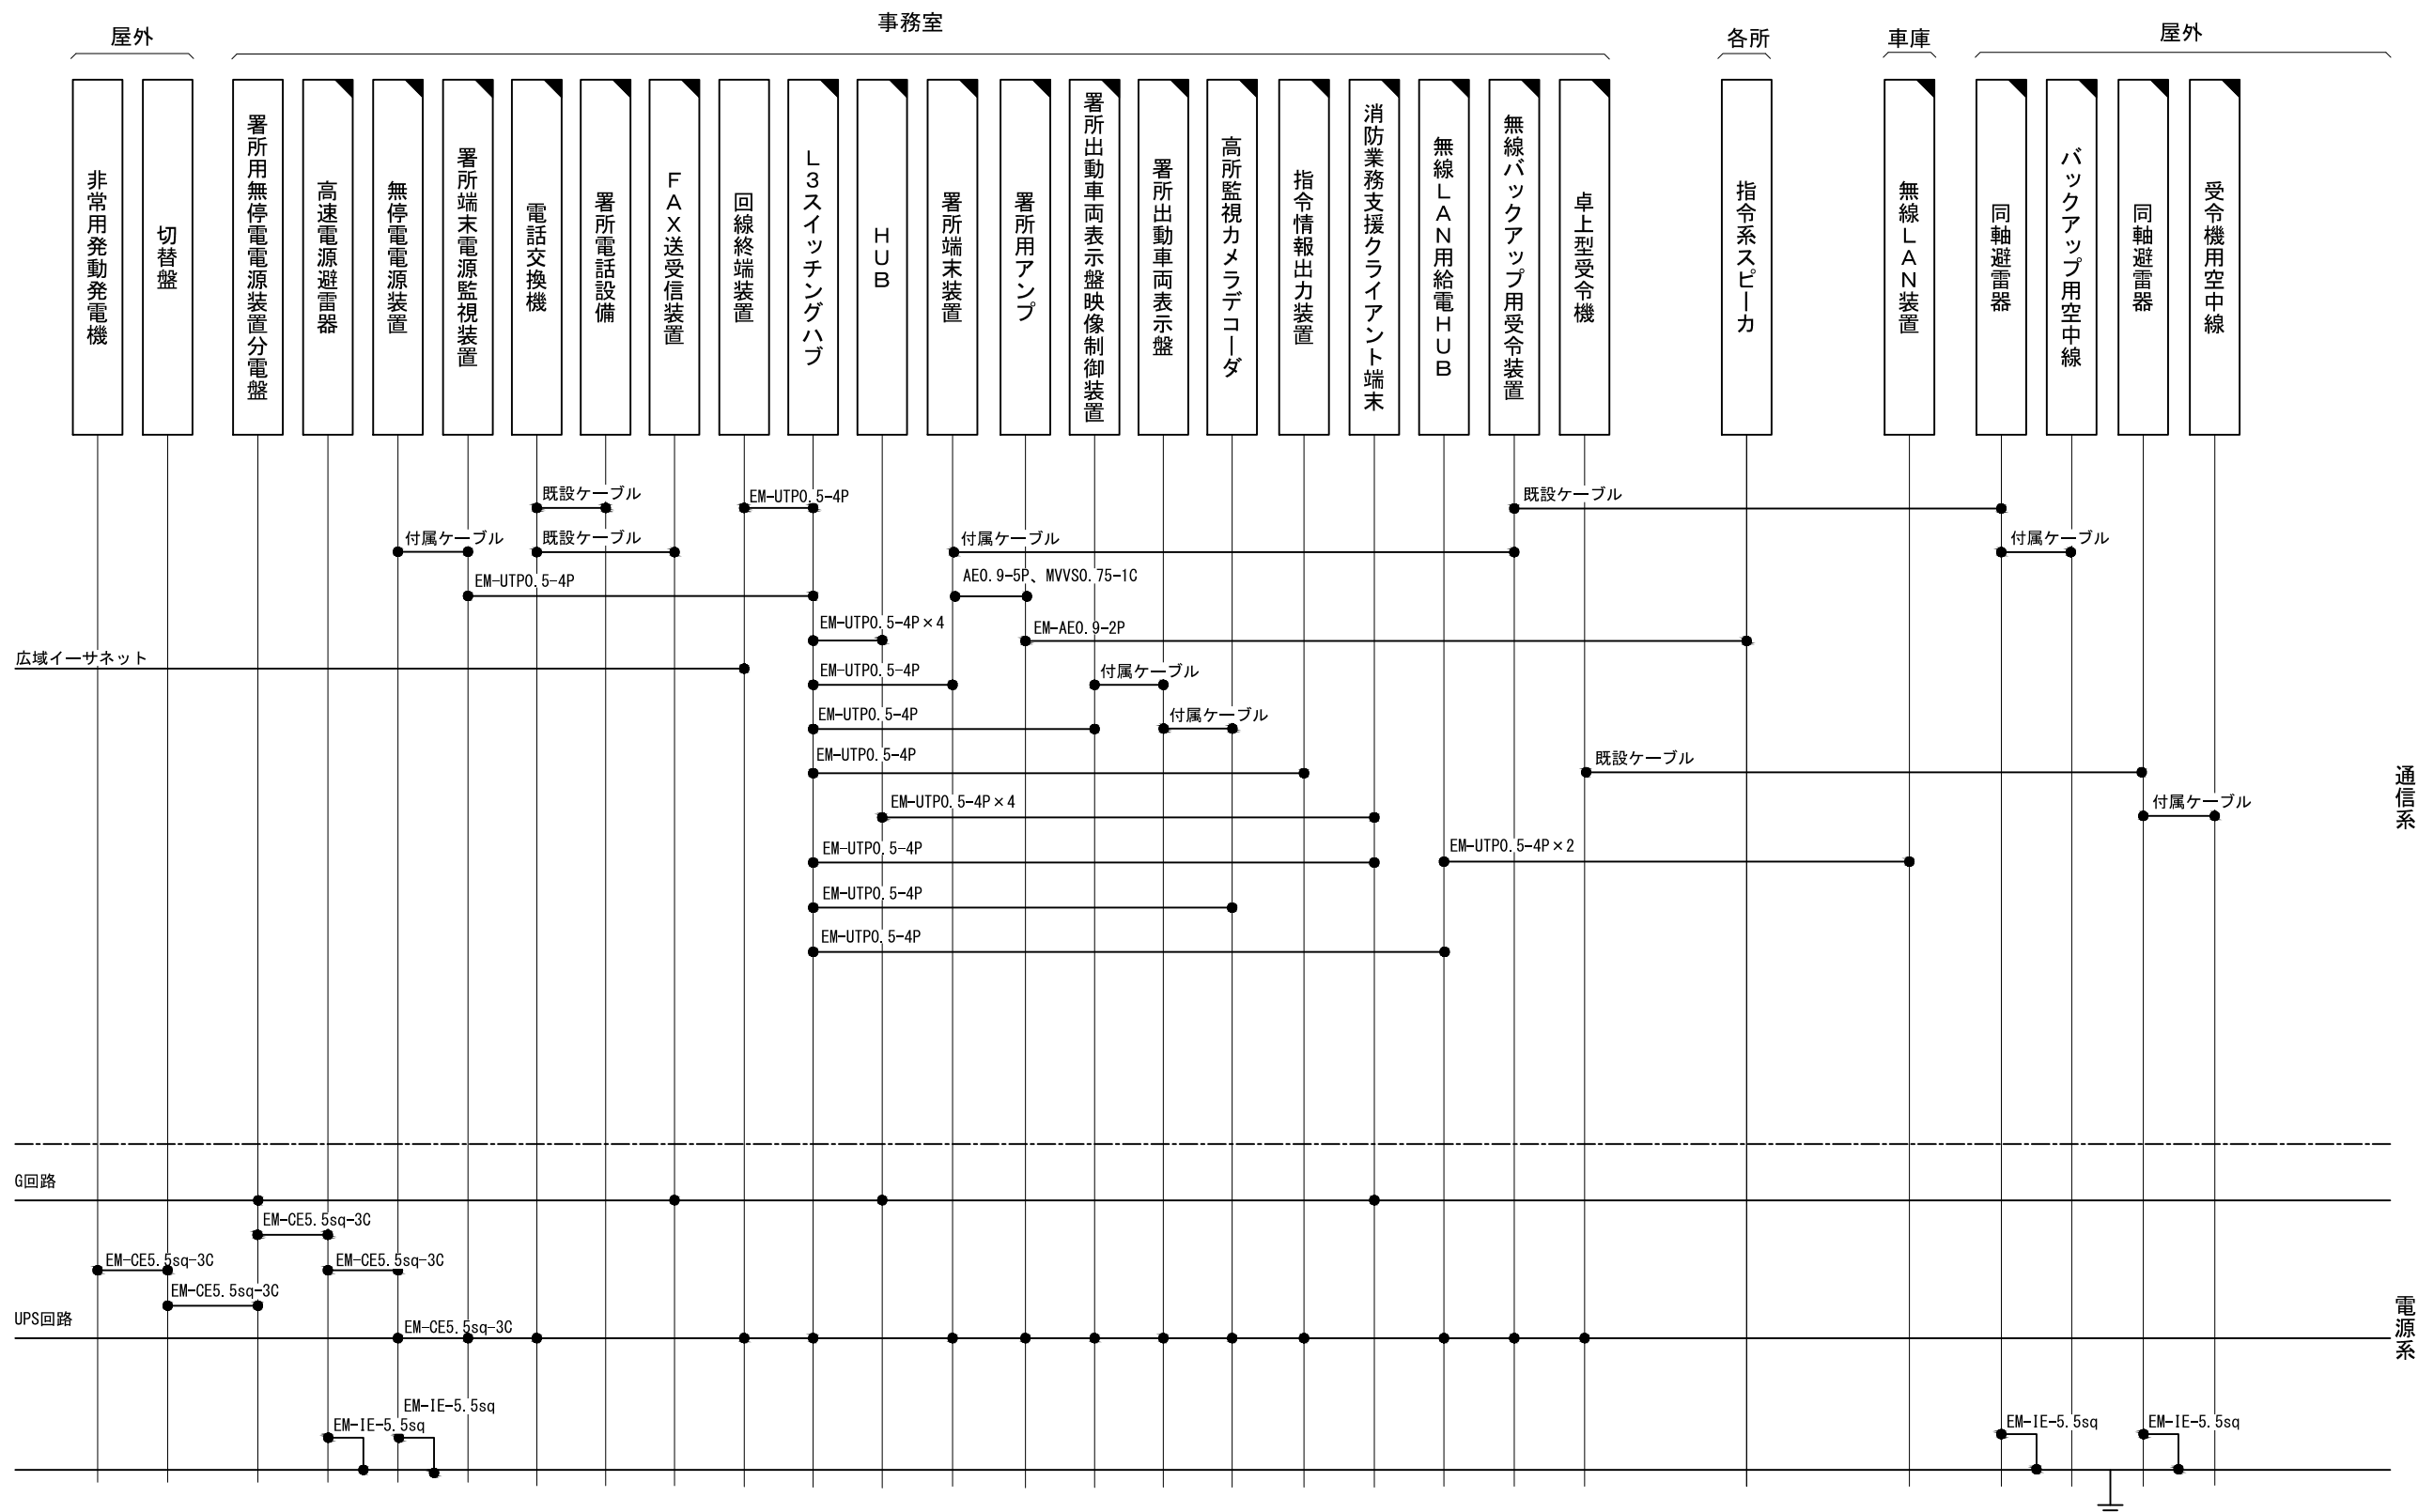

通信系

電源系

原図はA3

凡 例

：新設

：撤去


：更新

：移設

：既設

指令系スピーカーにはスピーカ(天井型)、スピーカ(壁掛形)、スピーカ(防水型)、スピーカ(屋外型)を含む
消防業務支援クライアント端末にはデスクトップ、ノートブック、プリンタを含む
署所電話設備には多機能電話機、PHSアンテナを含む

版	年月日	設変番号	変 更 事 項					承認	発注者					名称		 ビーム計画設計株式会社 Beam Planning Corporation	設計	服部	年月日		
									津市					三重中央消防指令センター総合整備工事			検図	牛田	年月日		
									課長	主幹	課長補佐	係長	係	図名	縮尺		no. scale	承認	山下	年月日	
														津市北消防署芸濃分署 配線系統図				図番	T050		

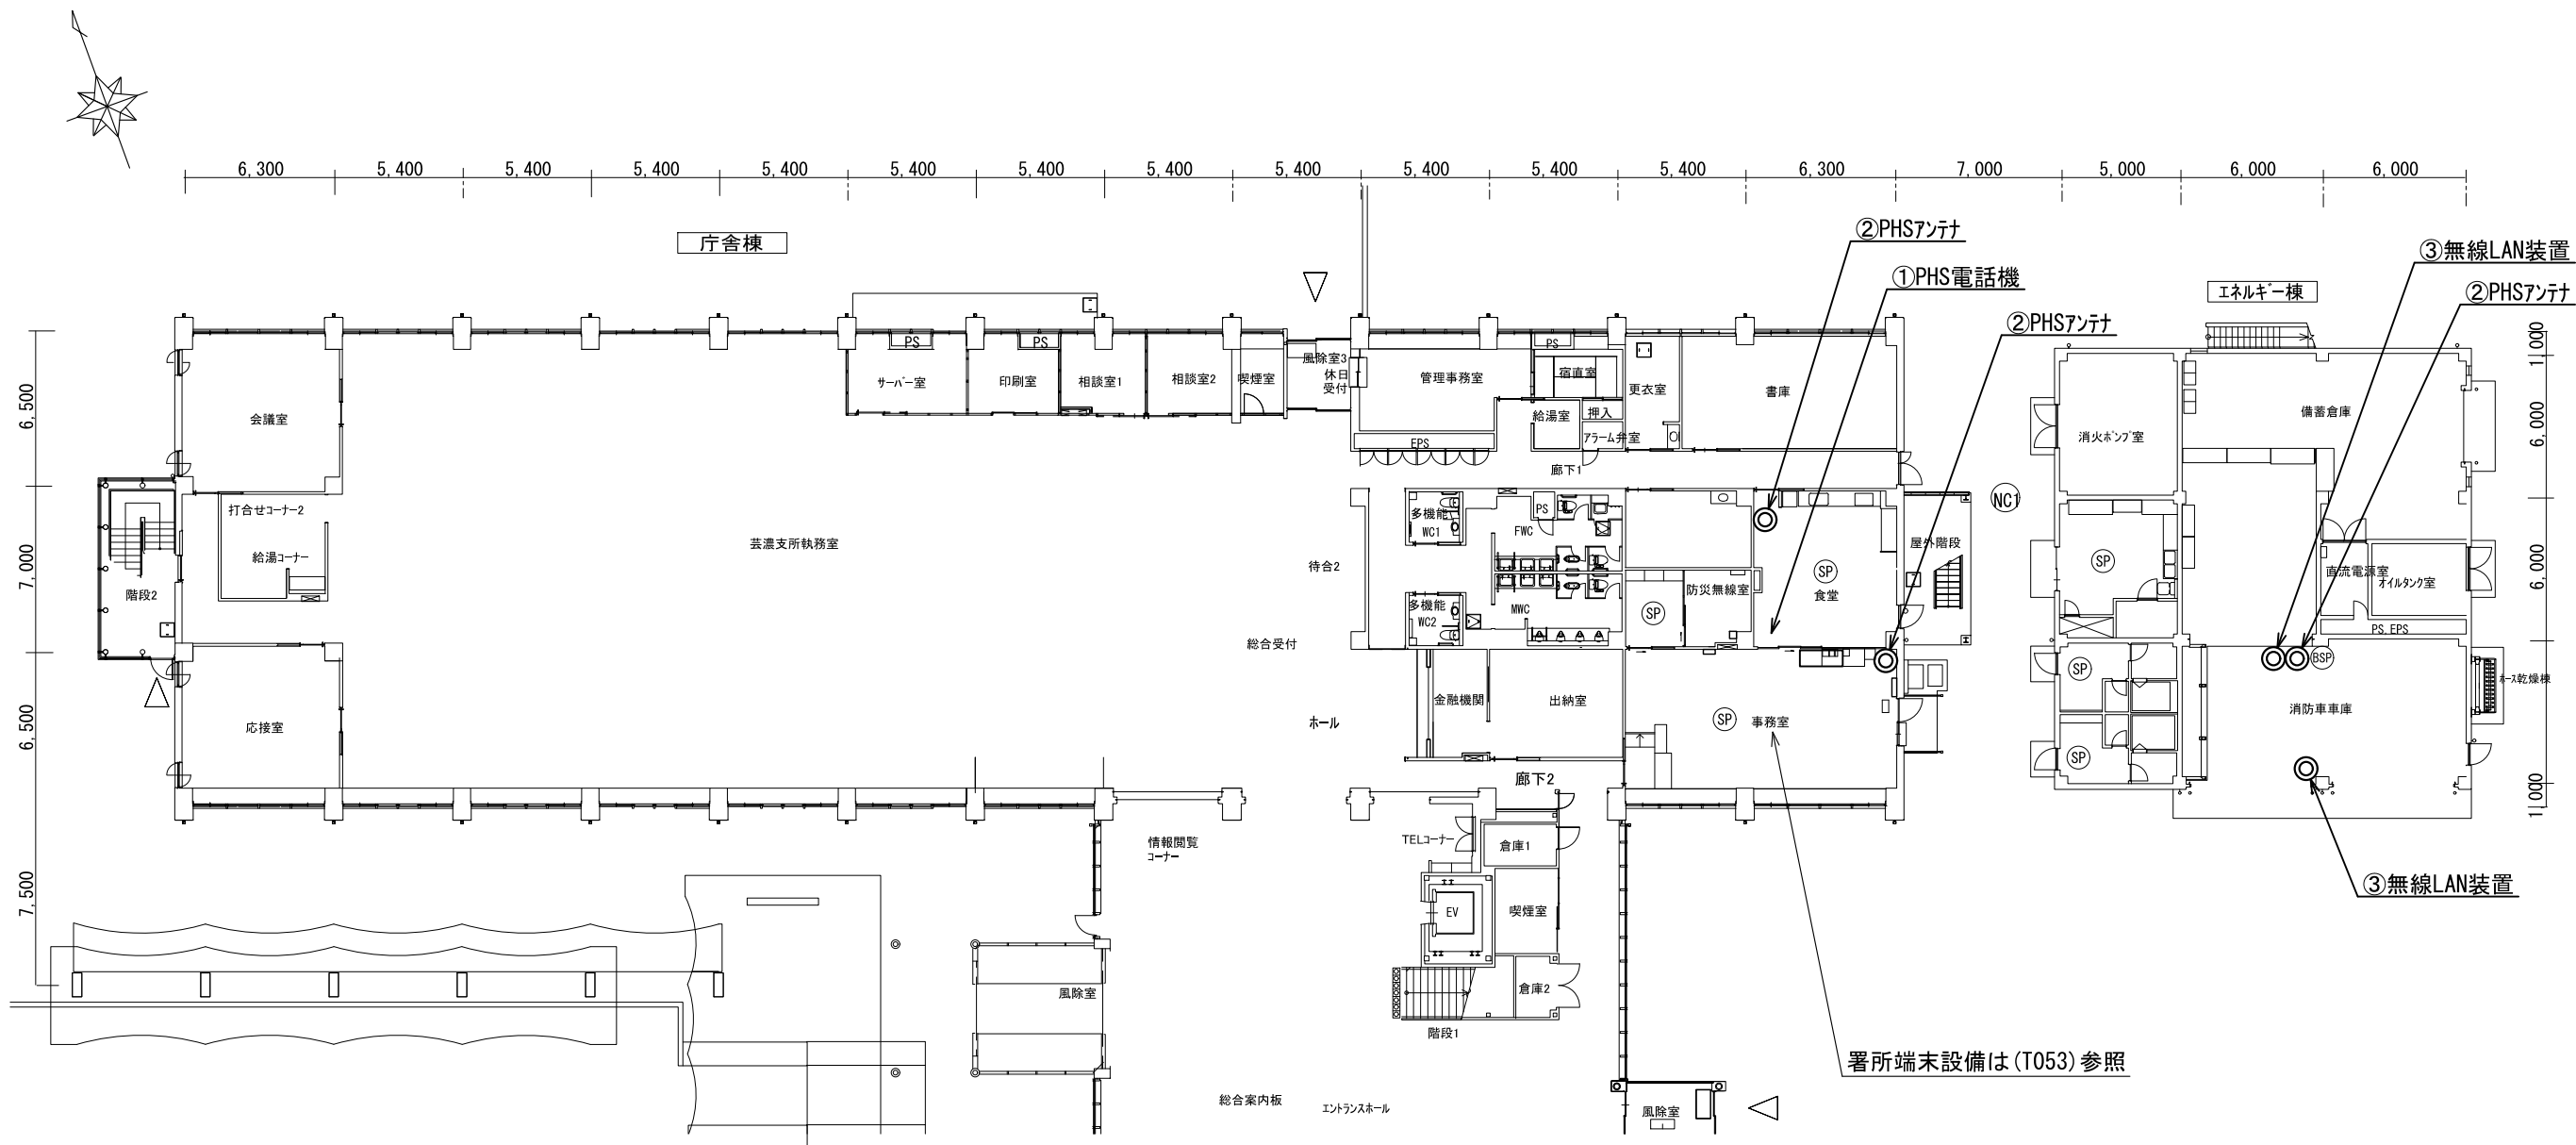

番号	機器名称	数量	備考
①	PHS電話機	1台	
②	PHSアンテナ	3台	
③	無線LAN装置	2台	


原図はA3

凡 例	
	: 新設
	: 撤去
	: 更新
	: 移設
	: 既設

版	年月日	設変番号	変 更 事 項	承認	発注者	名称	図名	縮尺	設計	服部	年月日
					津市	三重中央消防指令センター総合整備工事	津市北消防署芸濃分署	1/300	検図	牛田	年月日
					課長	主幹	課長補佐	係長	承認	山下	年月日
									図番		T051



ビーム計画設計株式会社
Beam Planning Corporation

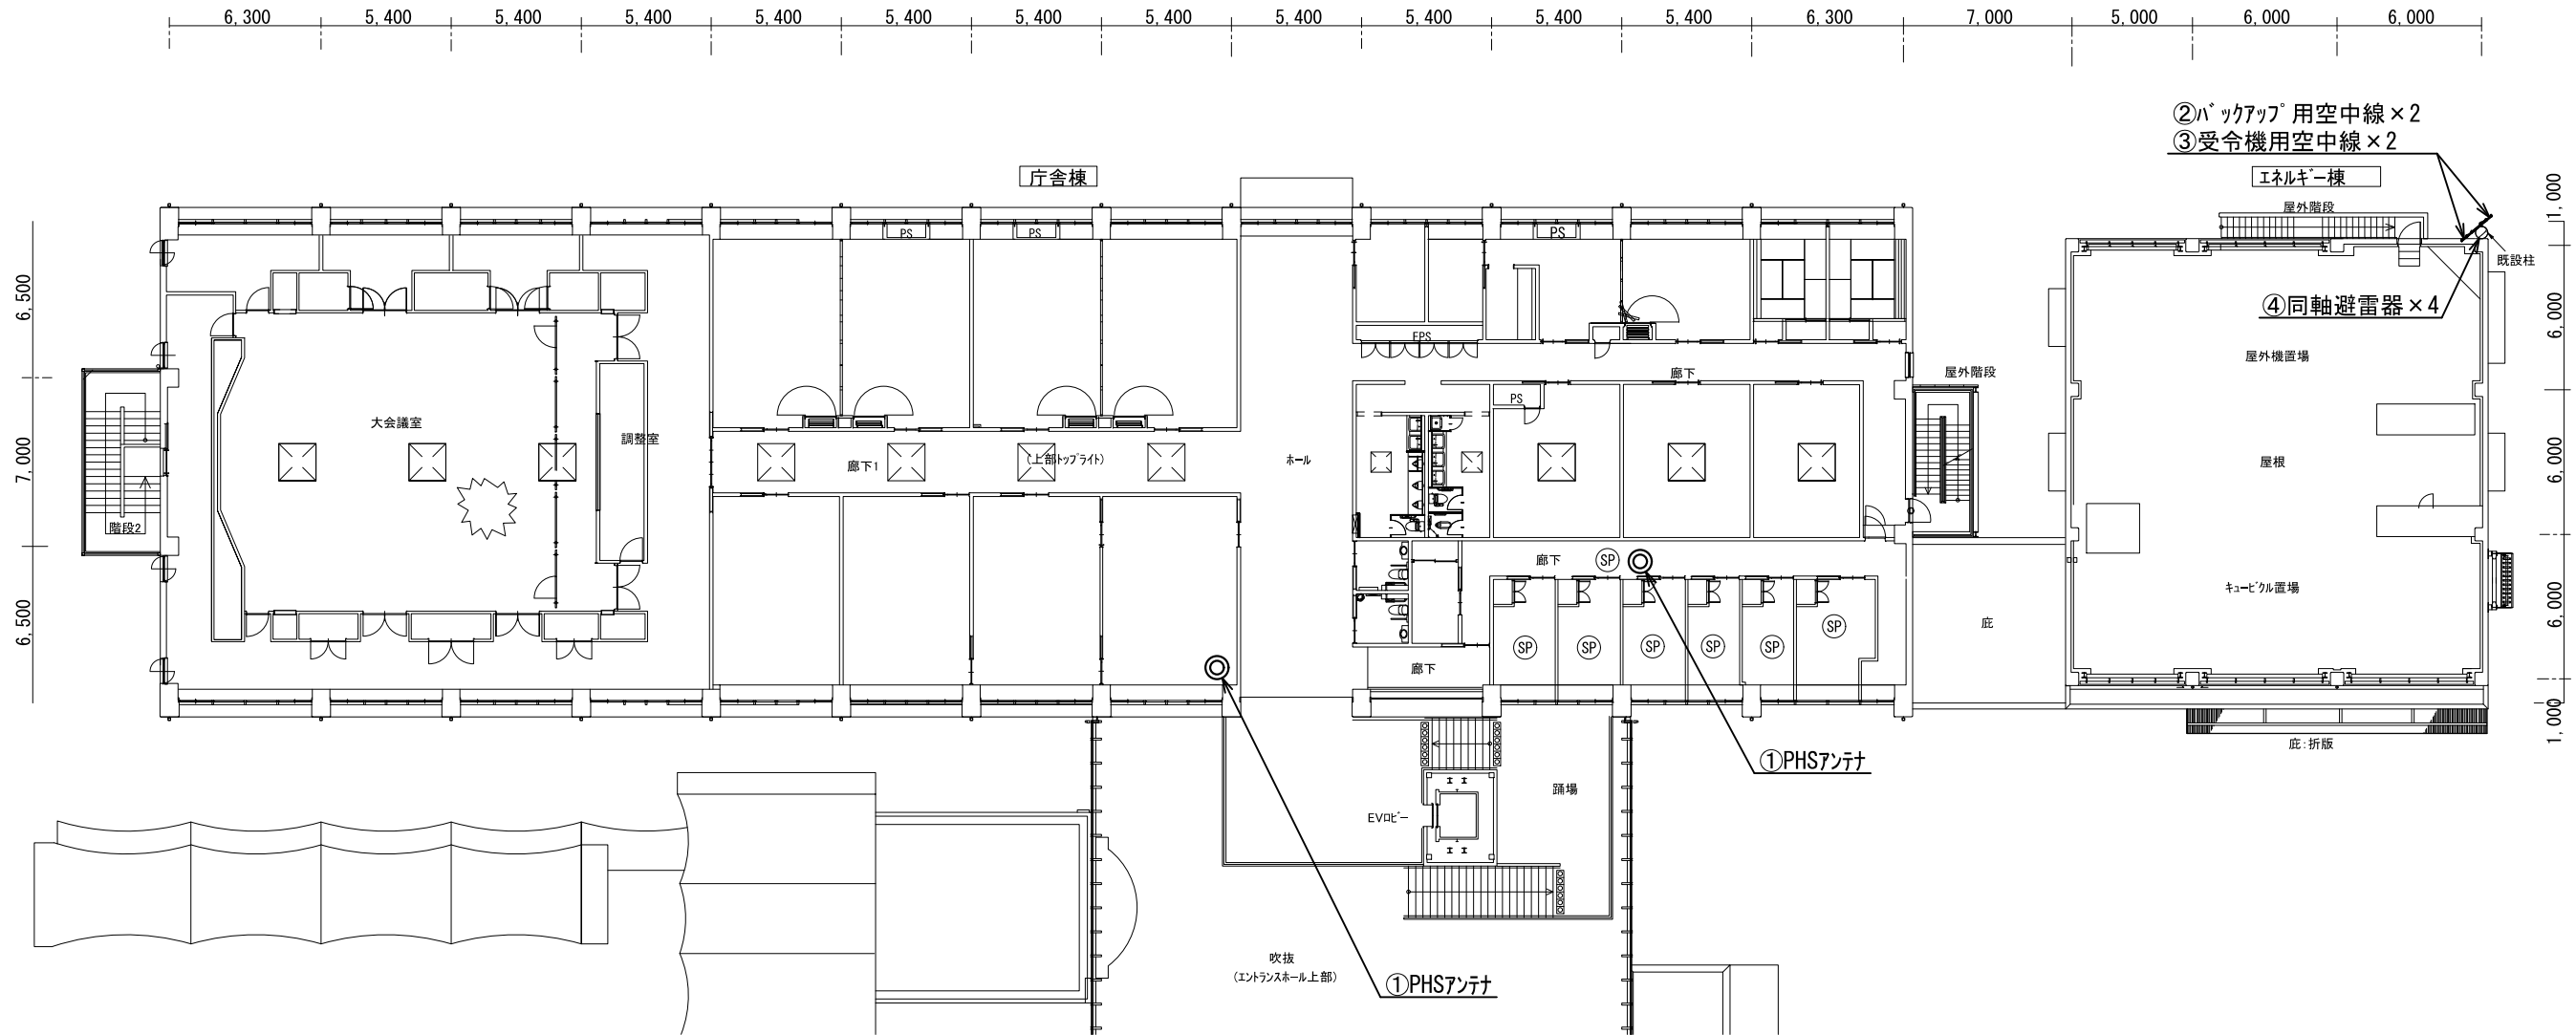

番号	機器名称	数量	備考
①	PHSアンテナ	2台	
②	バックアップ用空中線	2基	
③	受令機用空中線	2基	
④	同軸避雷器	4台	


原図はA3

凡 例			
	: 新設		: 撤去
	: 更新		: 移設
	: 既設		


版	年月日	設変番号	変 更 事 項	承認	発注者	名称	図名	縮尺	設計	服部	年月日
					津市	三重中央消防指令センター総合整備工事	津市北消防署芸濃分署	1/300	検図	牛田	年月日
					課長	主幹	課長補佐	係長	承認	山下	年月日
									図番		T052



ビーム計画設計株式会社
Beam Planning Corporation

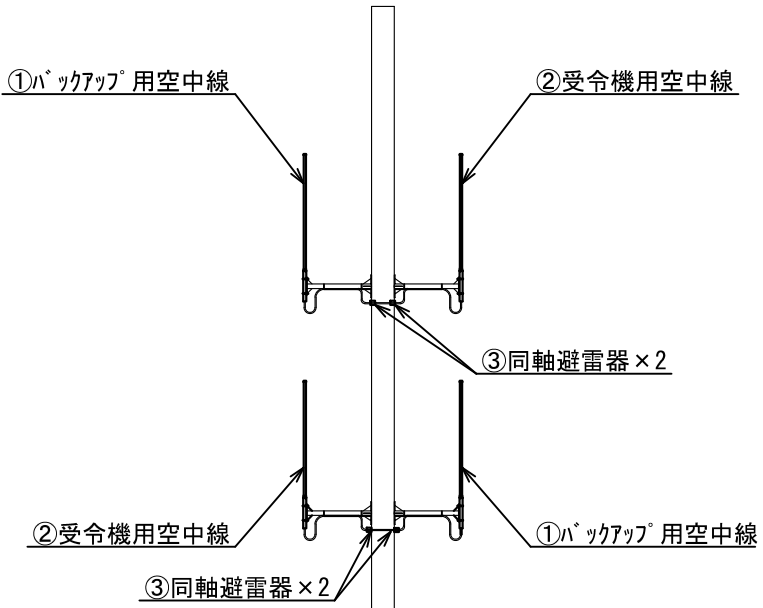

番号	機器名称	数量	備考
①	バックアップ用空中線	2基	
②	受令機用空中線	2基	
③	同軸避雷器	4台	

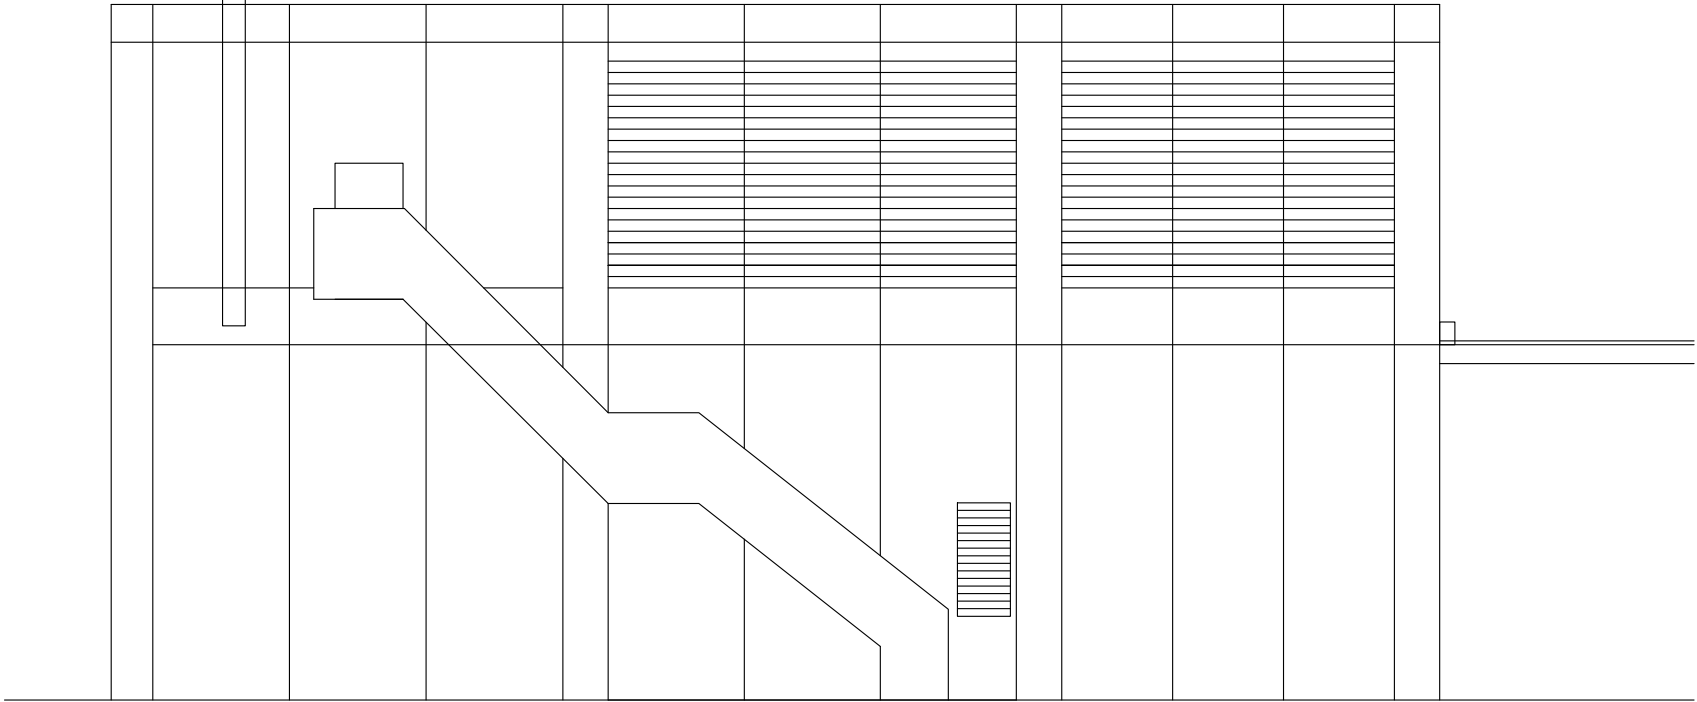


原図はA3

凡 例			
	: 新設		: 撤去
	: 更新		: 移設
	: 既設		

版	年月日	設変番号	変 更 事 項	承認	発注者					名称			ビーム計画設計株式会社 Beam Planning Corporation	設計	服部	年月日			
					津市					三重中央消防指令センター総合整備工事				検図	牛田	年月日			
					課長	主幹	課長補佐	係長	係	図名	縮尺			津市北消防署芸濃分署 空中線機器配置図（更新）	1/150	承認	山下	年月日	
																図番	T054		



ビーム計画設計株式会社
Beam Planning Corporation

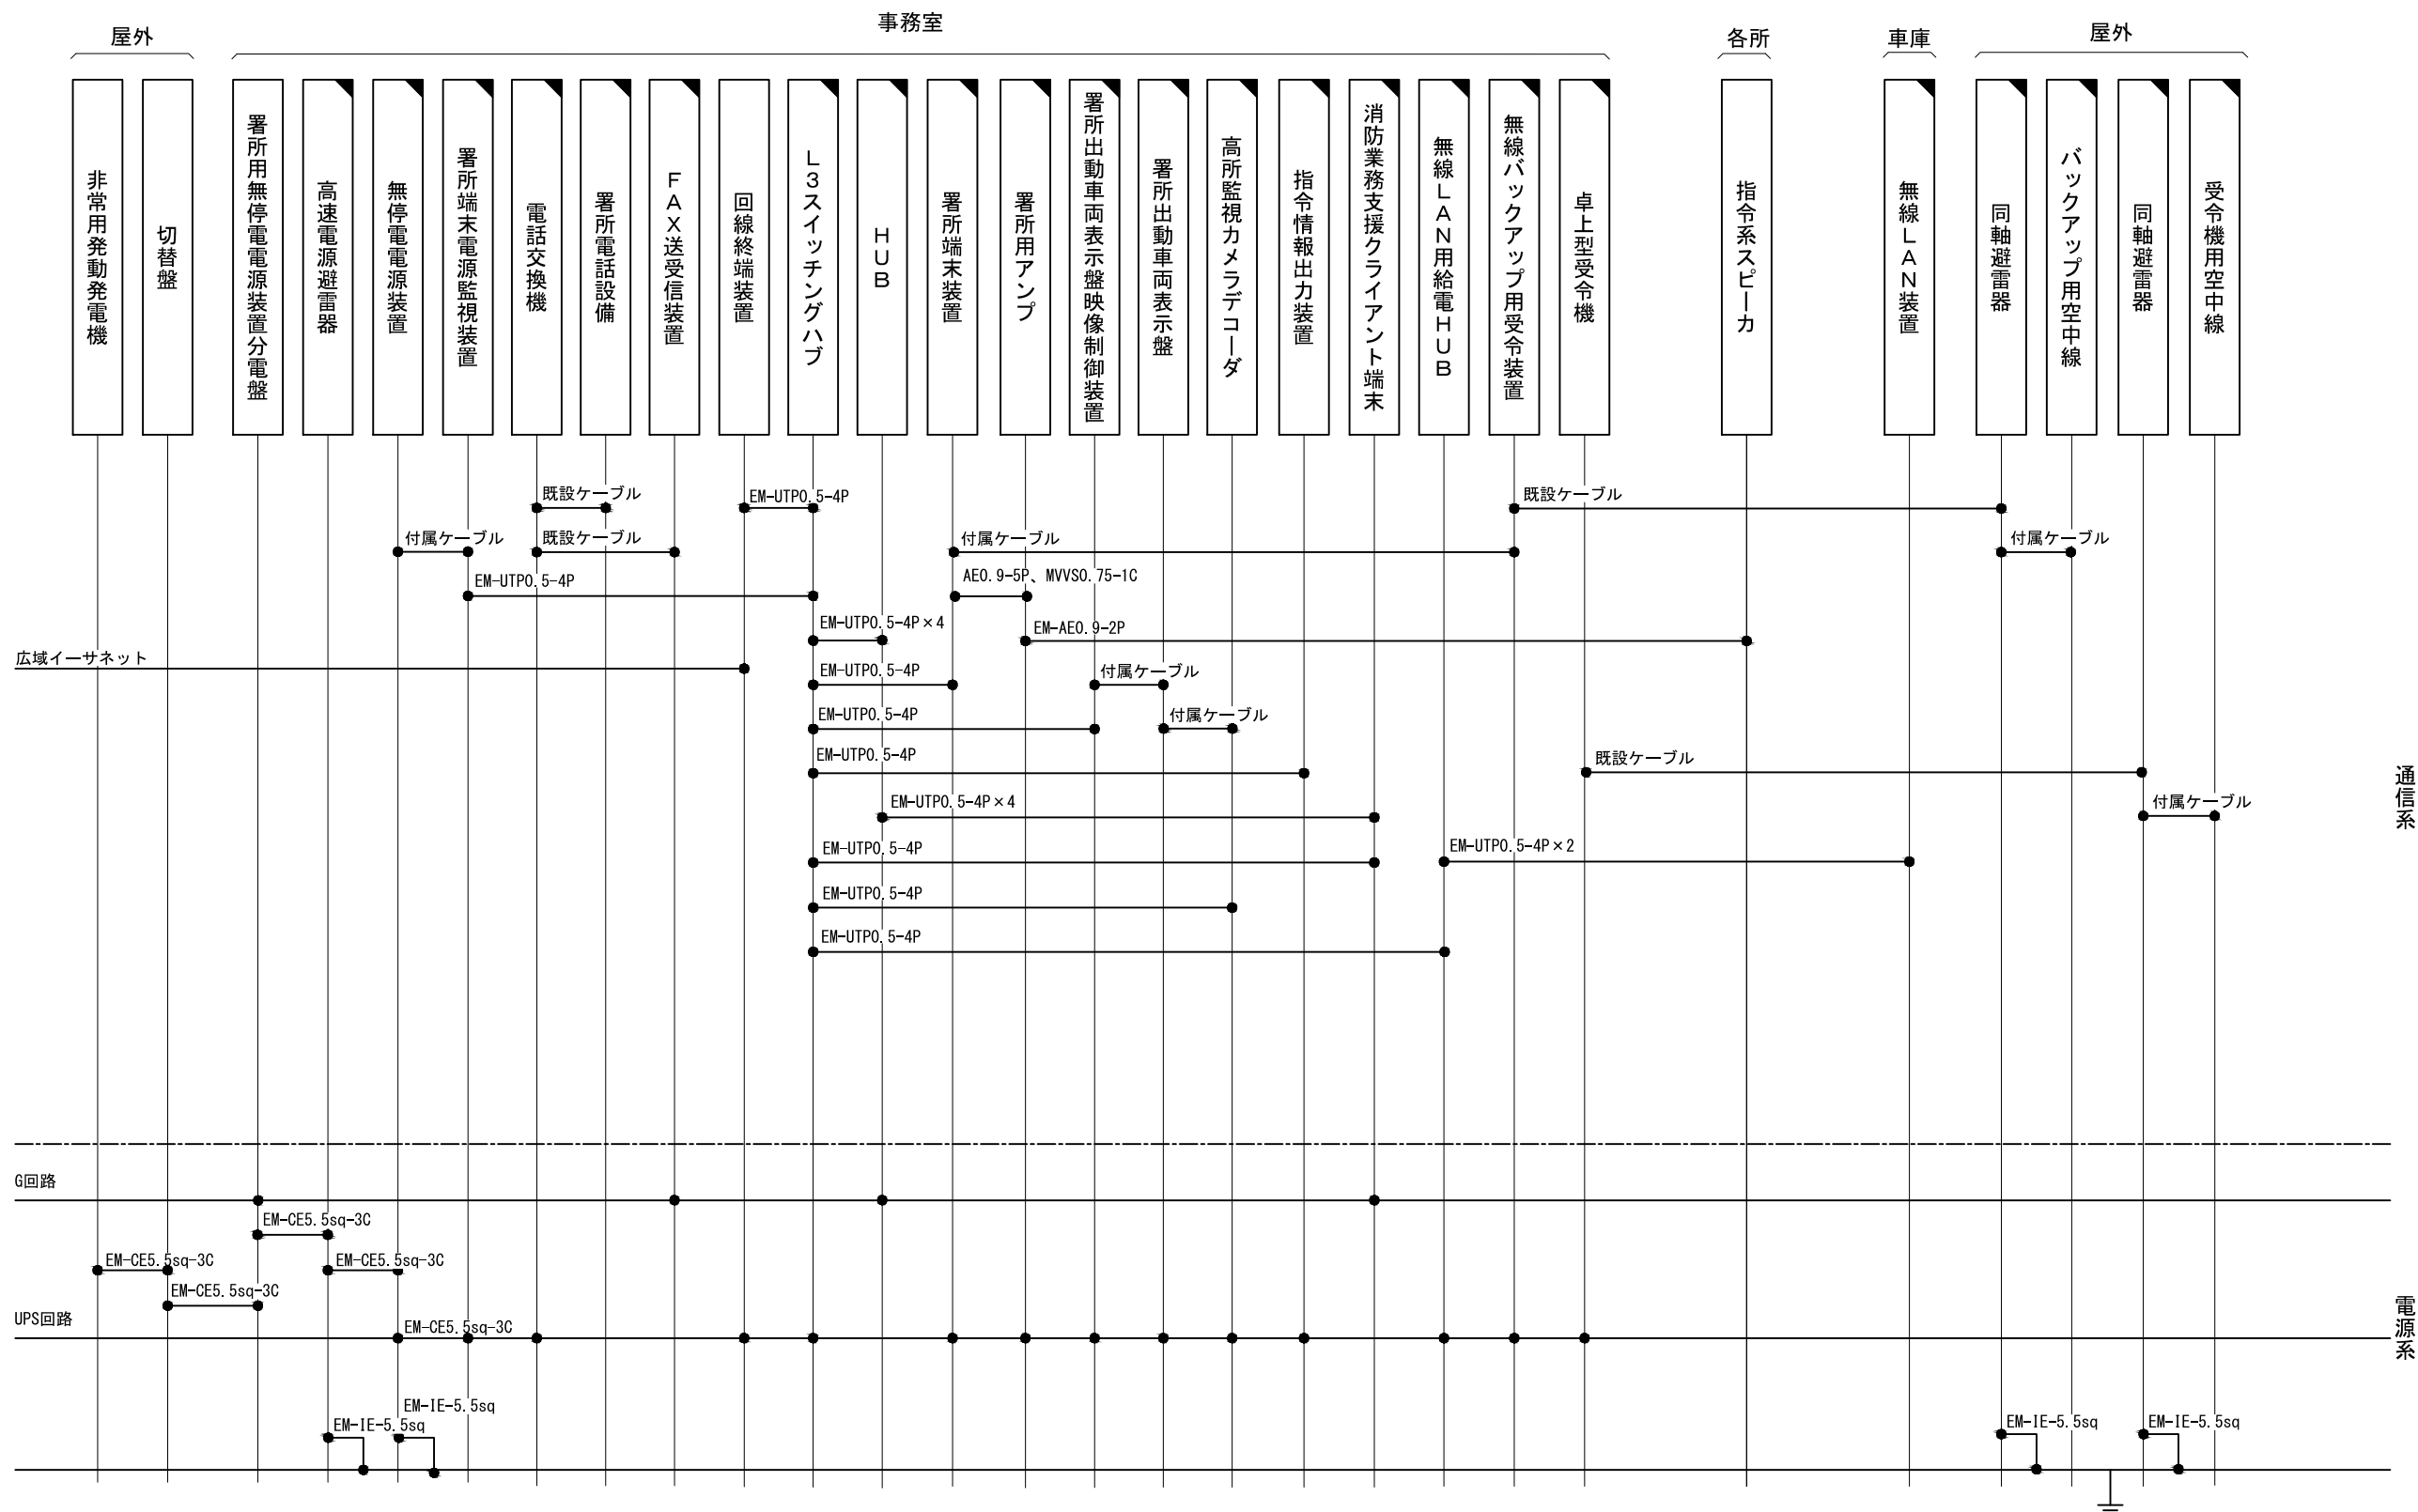


原図はA3

凡 例			
	: 新設		: 撤去
	: 更新		: 移設
	: 既設		

指令系スピーカーにはスピーカ(天井型)、スピーカ(壁掛形)、スピーカ(防水型)、スピーカ(屋外型)を含む
消防業務支援クライアント端末にはデスクトップ、ノートブック、プリンタを含む
署所電話設備には多機能電話機、PHSアンテナを含む

版	年月日	設変番号	変 更 事 項					承認	発注者					名称		 ビーム計画設計株式会社 Beam Planning Corporation	設計	服部	年月日		
									津市					三重中央消防指令センター総合整備工事			検図	牛田	年月日		
									課長	主幹	課長補佐	係長	係	図名	縮尺		no. scale	承認	山下	年月日	
														津市北消防署河芸分署 配線系統図				図番	T055		

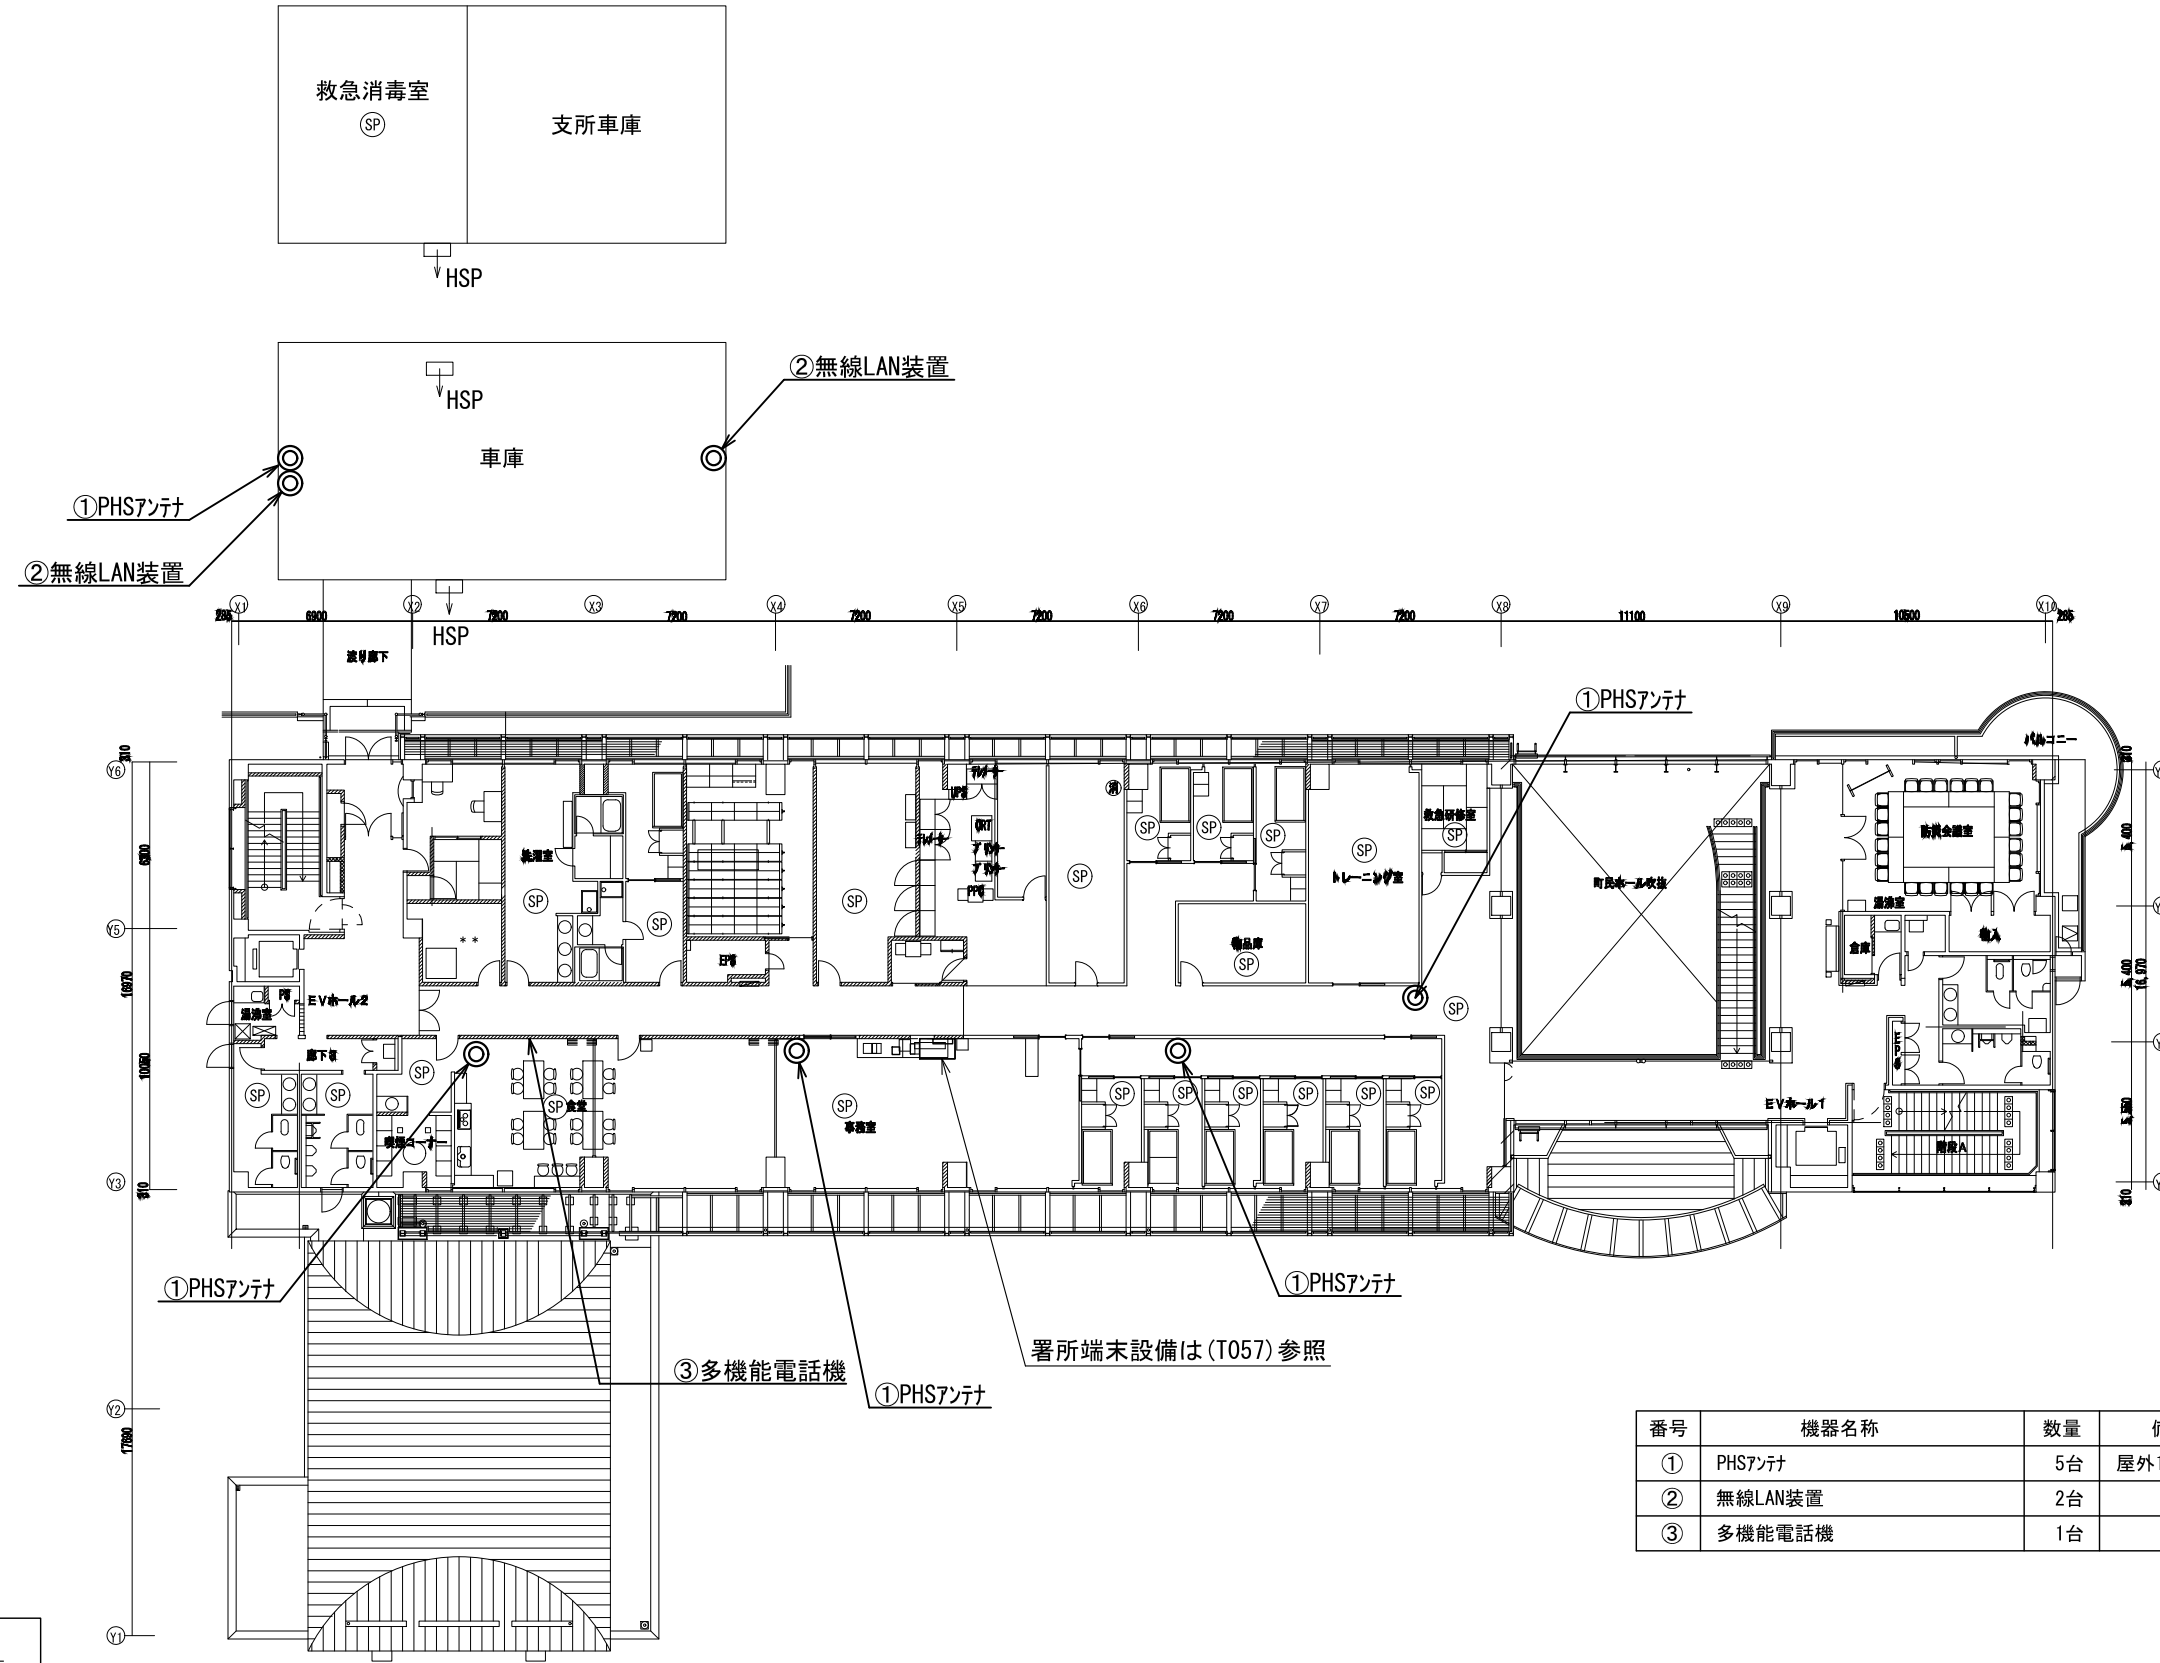

原図はA3



凡 例			
	: 新設		: 撤去
	: 更新		: 移設
	: 既設		

番号	機器名称	数量	備考
①	PHSアンテナ	5台	屋外1台
②	無線LAN装置	2台	
③	多機能電話機	1台	

版	年月日	設変番号	変 更 事 項	承認	発注者	名称	図名	縮尺	設計	服部	年月日
					津市	三重中央消防指令センター総合整備工事	津市北消防署河芸分署	1/300	検図	牛田	年月日
					課長	主幹	課長補佐	係長	承認	山下	年月日
									図番		T056



ビーム計画設計株式会社
Beam Planning Corporation

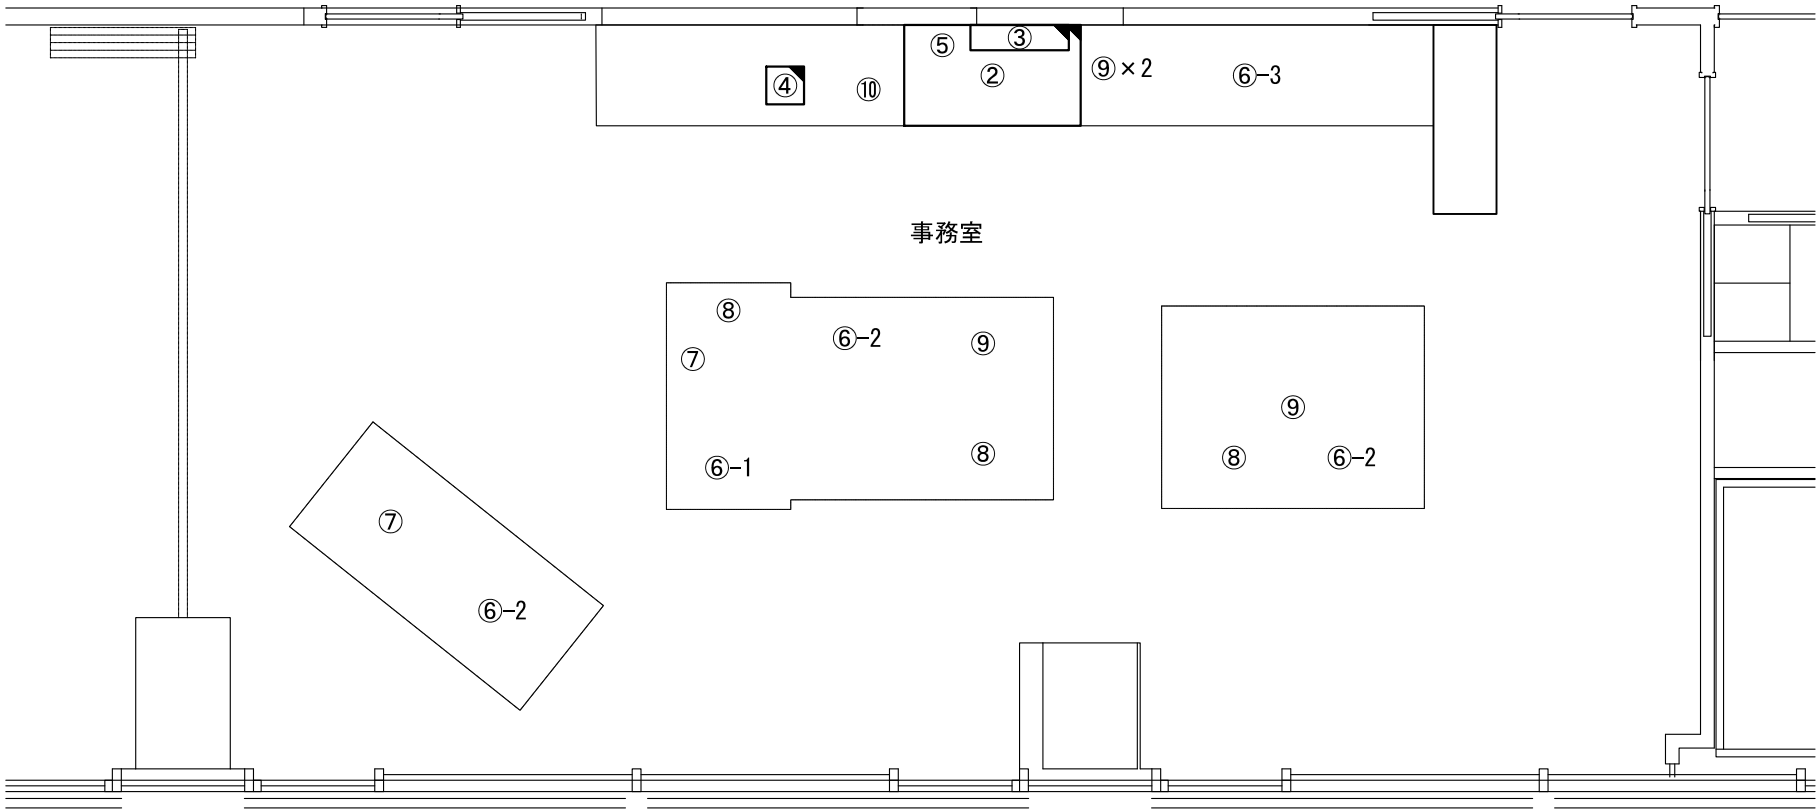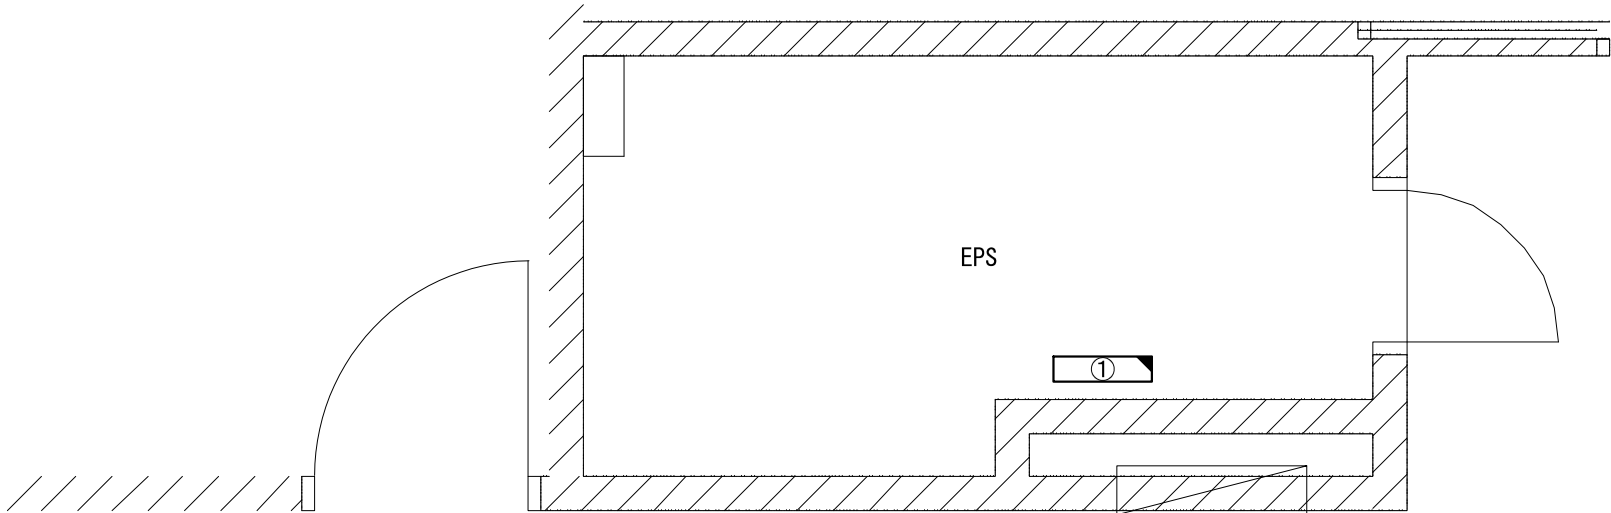

番号	機器名称	数量	備考
①	署所用無停電電源装置分電盤	1面	
①-1	高速電源避雷器	1台	
②	署所端末ラック	1台	
②-1	署所端末装置	1台	
②-2	無線バックアップ用受令装置	1台	
②-3	卓上型受令機	1台	
②-4	回線終端装置	1台	
②-5	L3スイッチングハブ	1台	
②-6	無線LAN用給電HUB	1台	
②-7	指令情報出力装置	1台	
②-8	署所出動車両表示盤映像制御装置	1台	
②-9	無停電電源装置	1台	
②-10	署所端末電源監視装置	1台	
②-11	高所監視カメラユニット	1台	
③	署所出動車両表示盤	1面	
④	電話交換機	1台	
⑤	署所用アンプ	1台	
⑥	消防業務支援クライアント端末	-	
⑥-1	ディスプレイ	1台	
⑥-2	ノートブック	3台	
⑥-3	プリンタ	1台	
⑦	多機能電話機	2台	
⑧	PHS電話機	3台	
⑨	HUB	4台	
⑩	FAX受信装置	1台	

原図はA3

凡 例

：新設

：撤去

：更新


：移設

：既設

版	年月日	設変番号	変 更 事 項	承認	発注者	名称	図名	縮尺	設計	服部	年月日	
					津市	三重中央消防指令センター総合整備工事			検図	牛田	年月日	
					課長	主幹	課長補佐	係長	係	承認	山下	年月日
										図番	T057	
						津市北消防署河芸分署 2階事務室機器配置図（更新）		1/30				



ビーム計画設計株式会社
Beam Planning Corporation

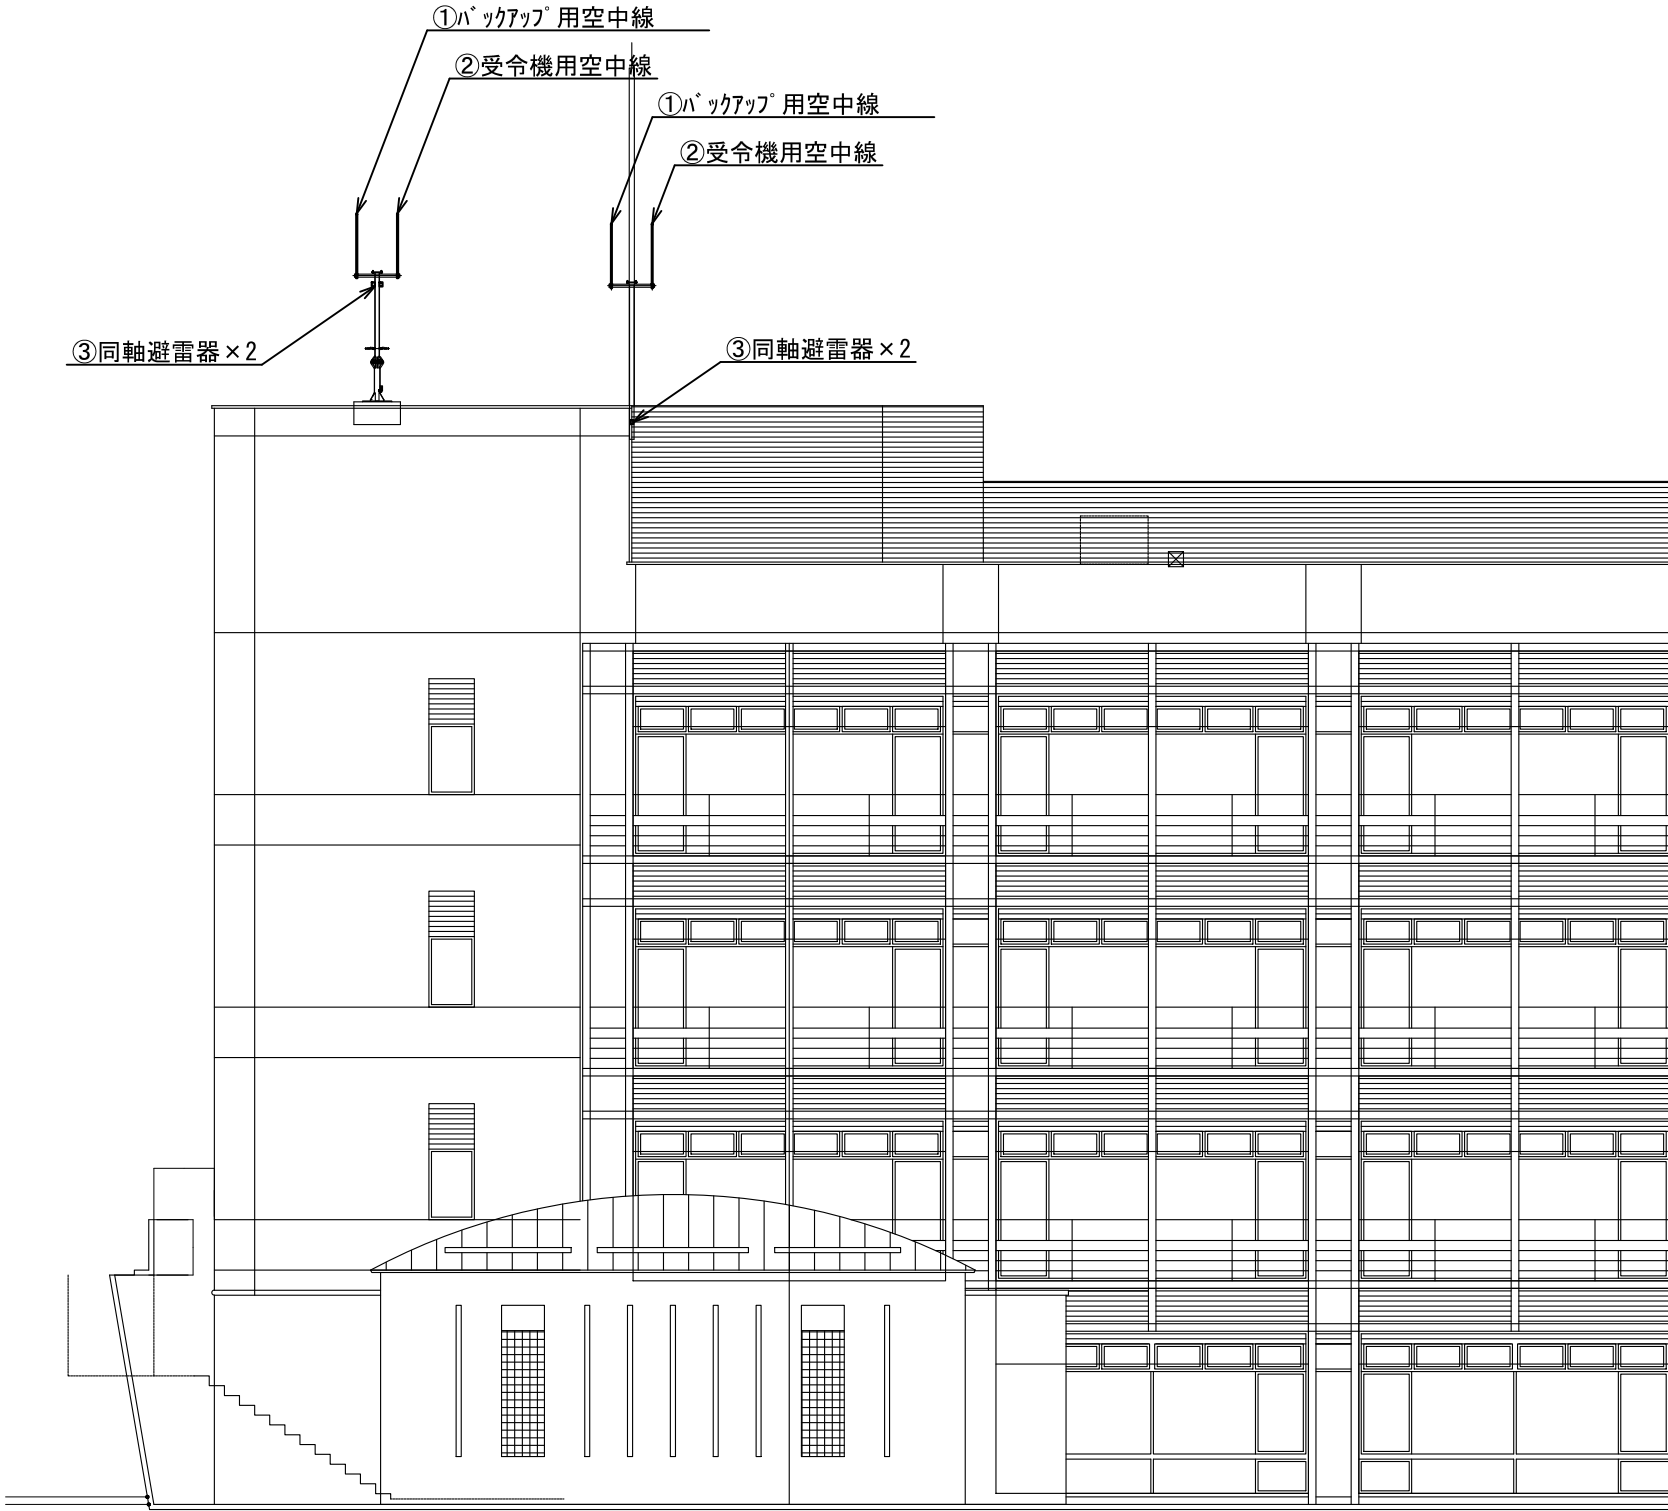

番号	機器名称	数量	備考
①	バックアップ用空中線	2基	
②	受令機用空中線	2基	
③	同軸避雷器	4台	

原図はA3

凡 例			
	: 新設		: 撤去
	: 更新		: 移設
	: 既設		

版	年月日	設変番号	変 更 事 項	承認	発注者	名称	図名	縮尺	設計	服部	年月日	
					津市	三重中央消防指令センター総合整備工事			検図	牛田	年月日	
					課長	主幹	課長補佐	係長	係	承認	山下	年月日
										図番	T058	
						津市北消防署河芸分署	空中線機器配置図（更新）	1/150				



ビーム計画設計株式会社
Beam Planning Corporation