



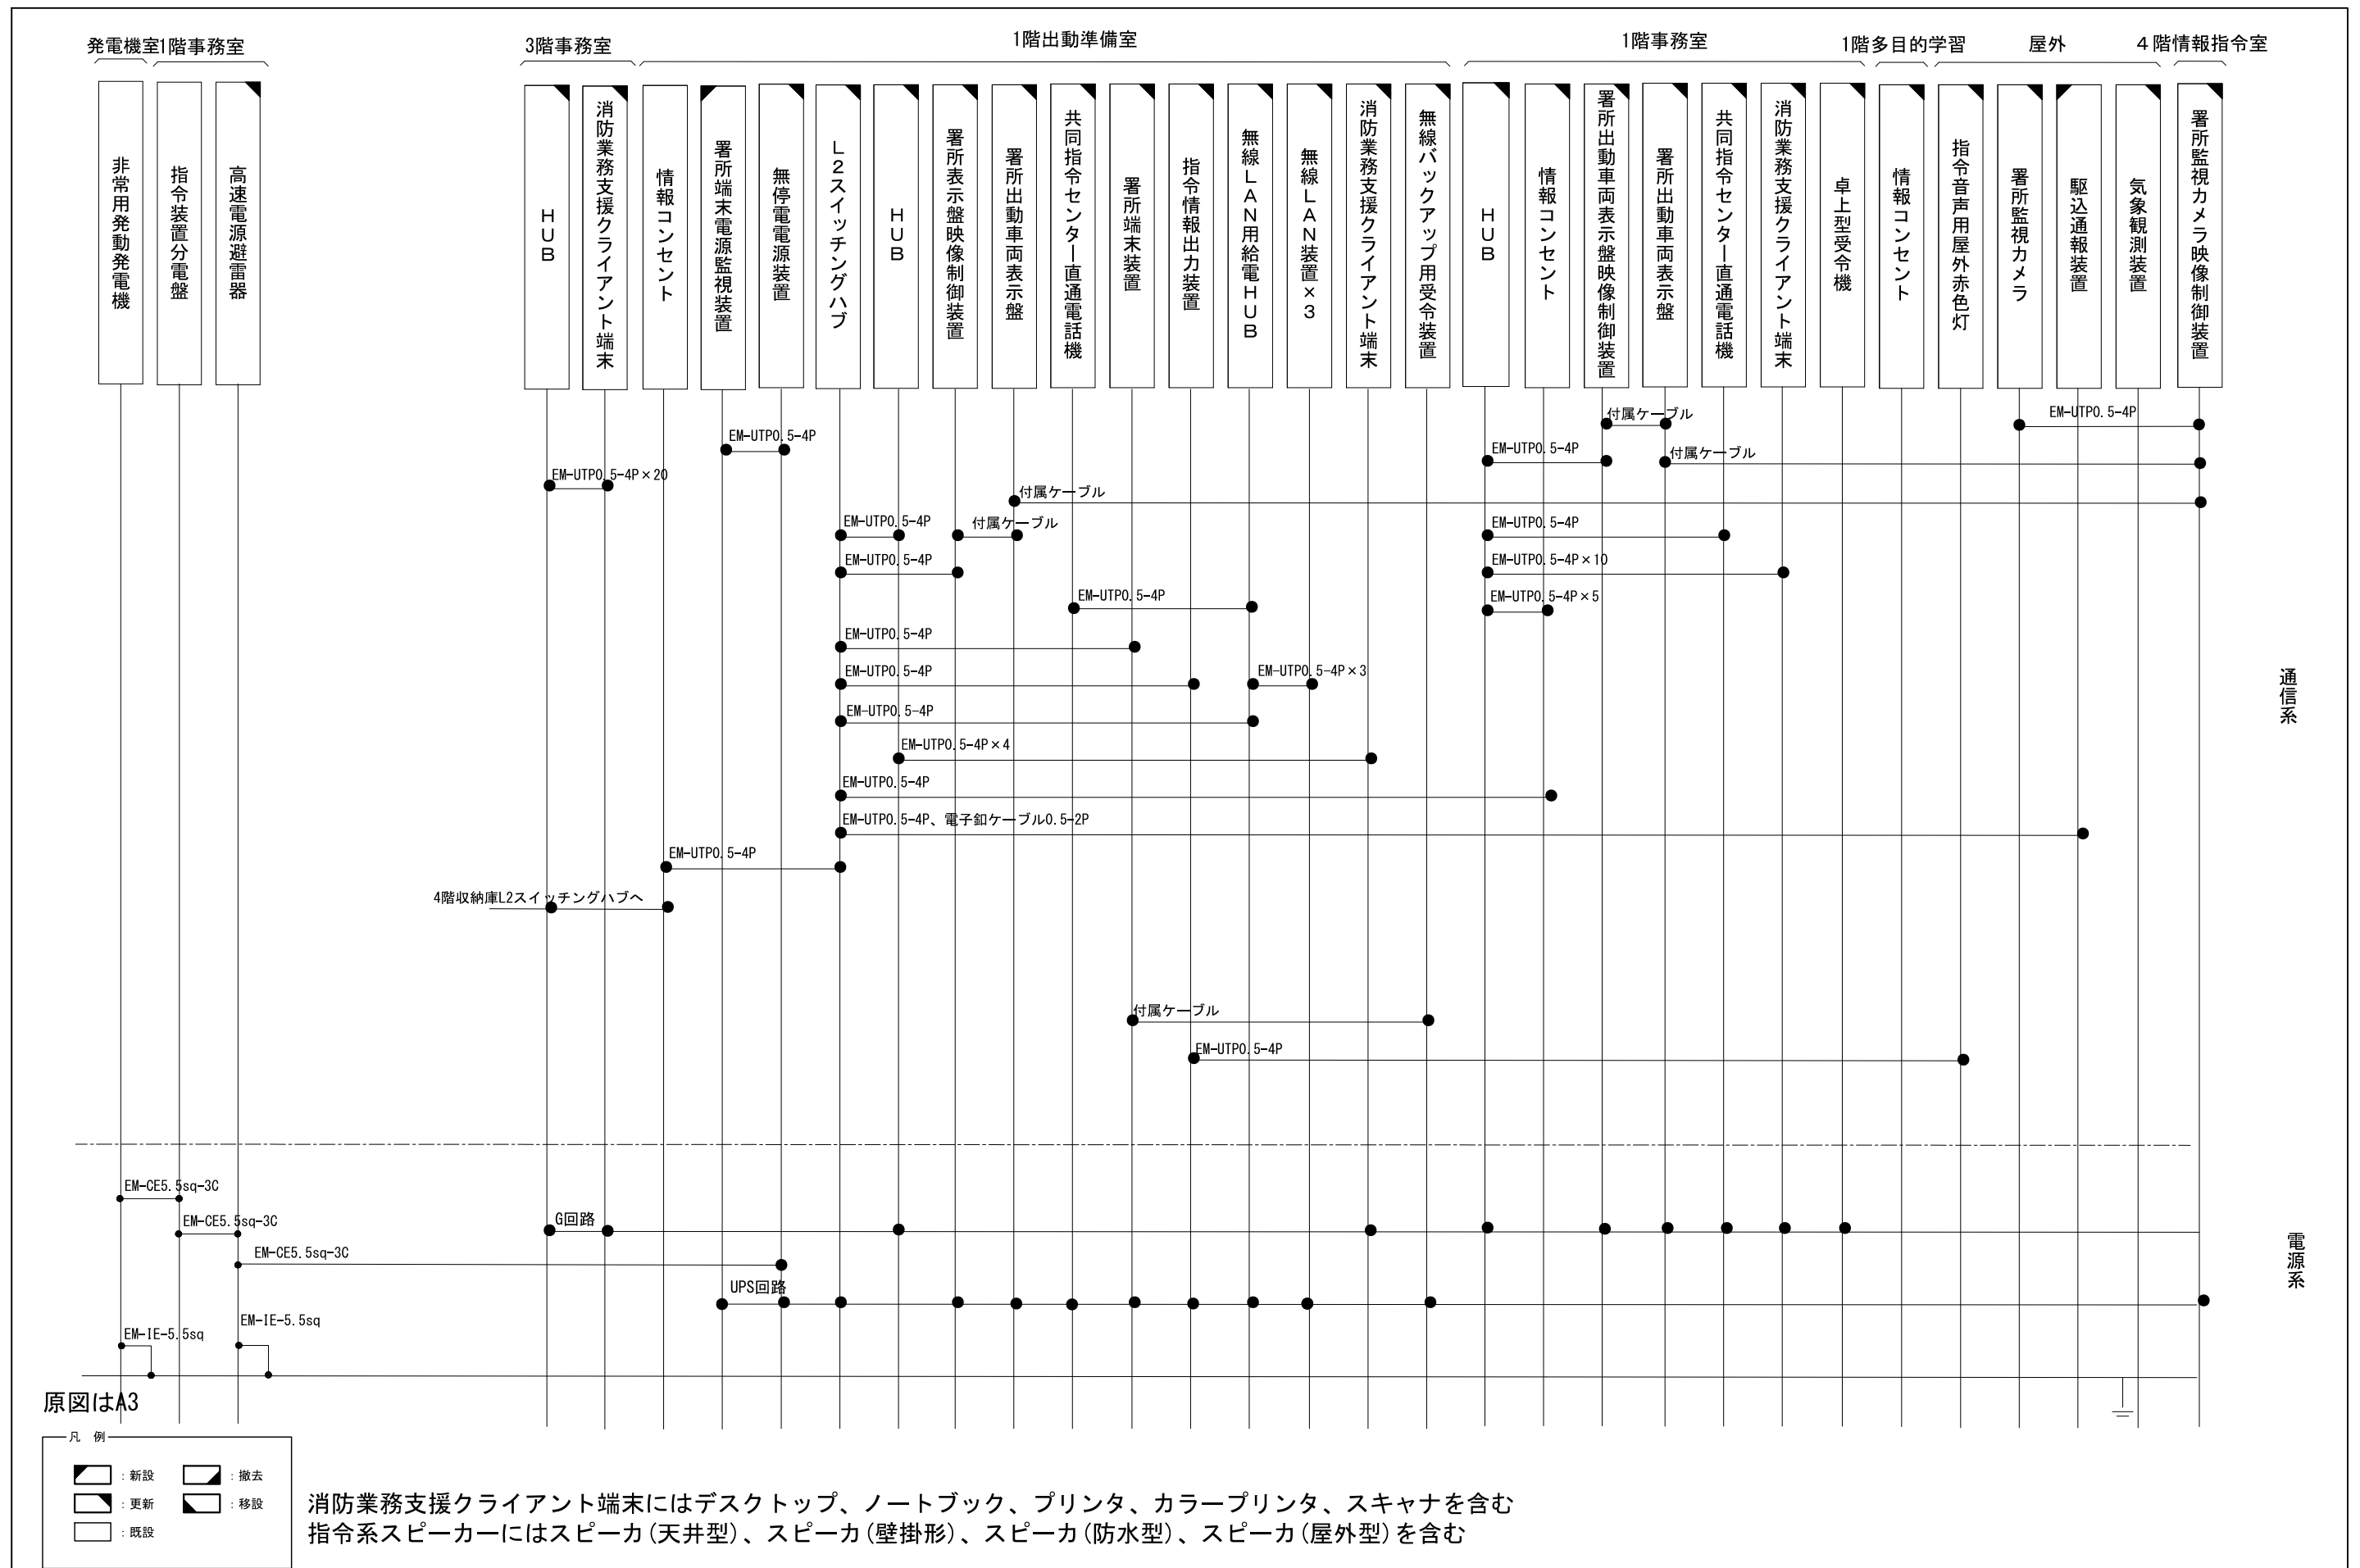

版	年月日	設変番号	変 更 事 項	承認	発注者					名称		 ビーム計画設計株式会社 Beam Planning Corporation	設計	服部	年月日	
					津市					三重中央消防指令センター総合整備工事			検図	牛田	年月日	
					課長	主幹	課長補佐	係長	係	国名	縮尺		承認	山下	年月日	
										鈴鹿市消防本部 配線系統図 (2/2)	no. scale		図番	S002		

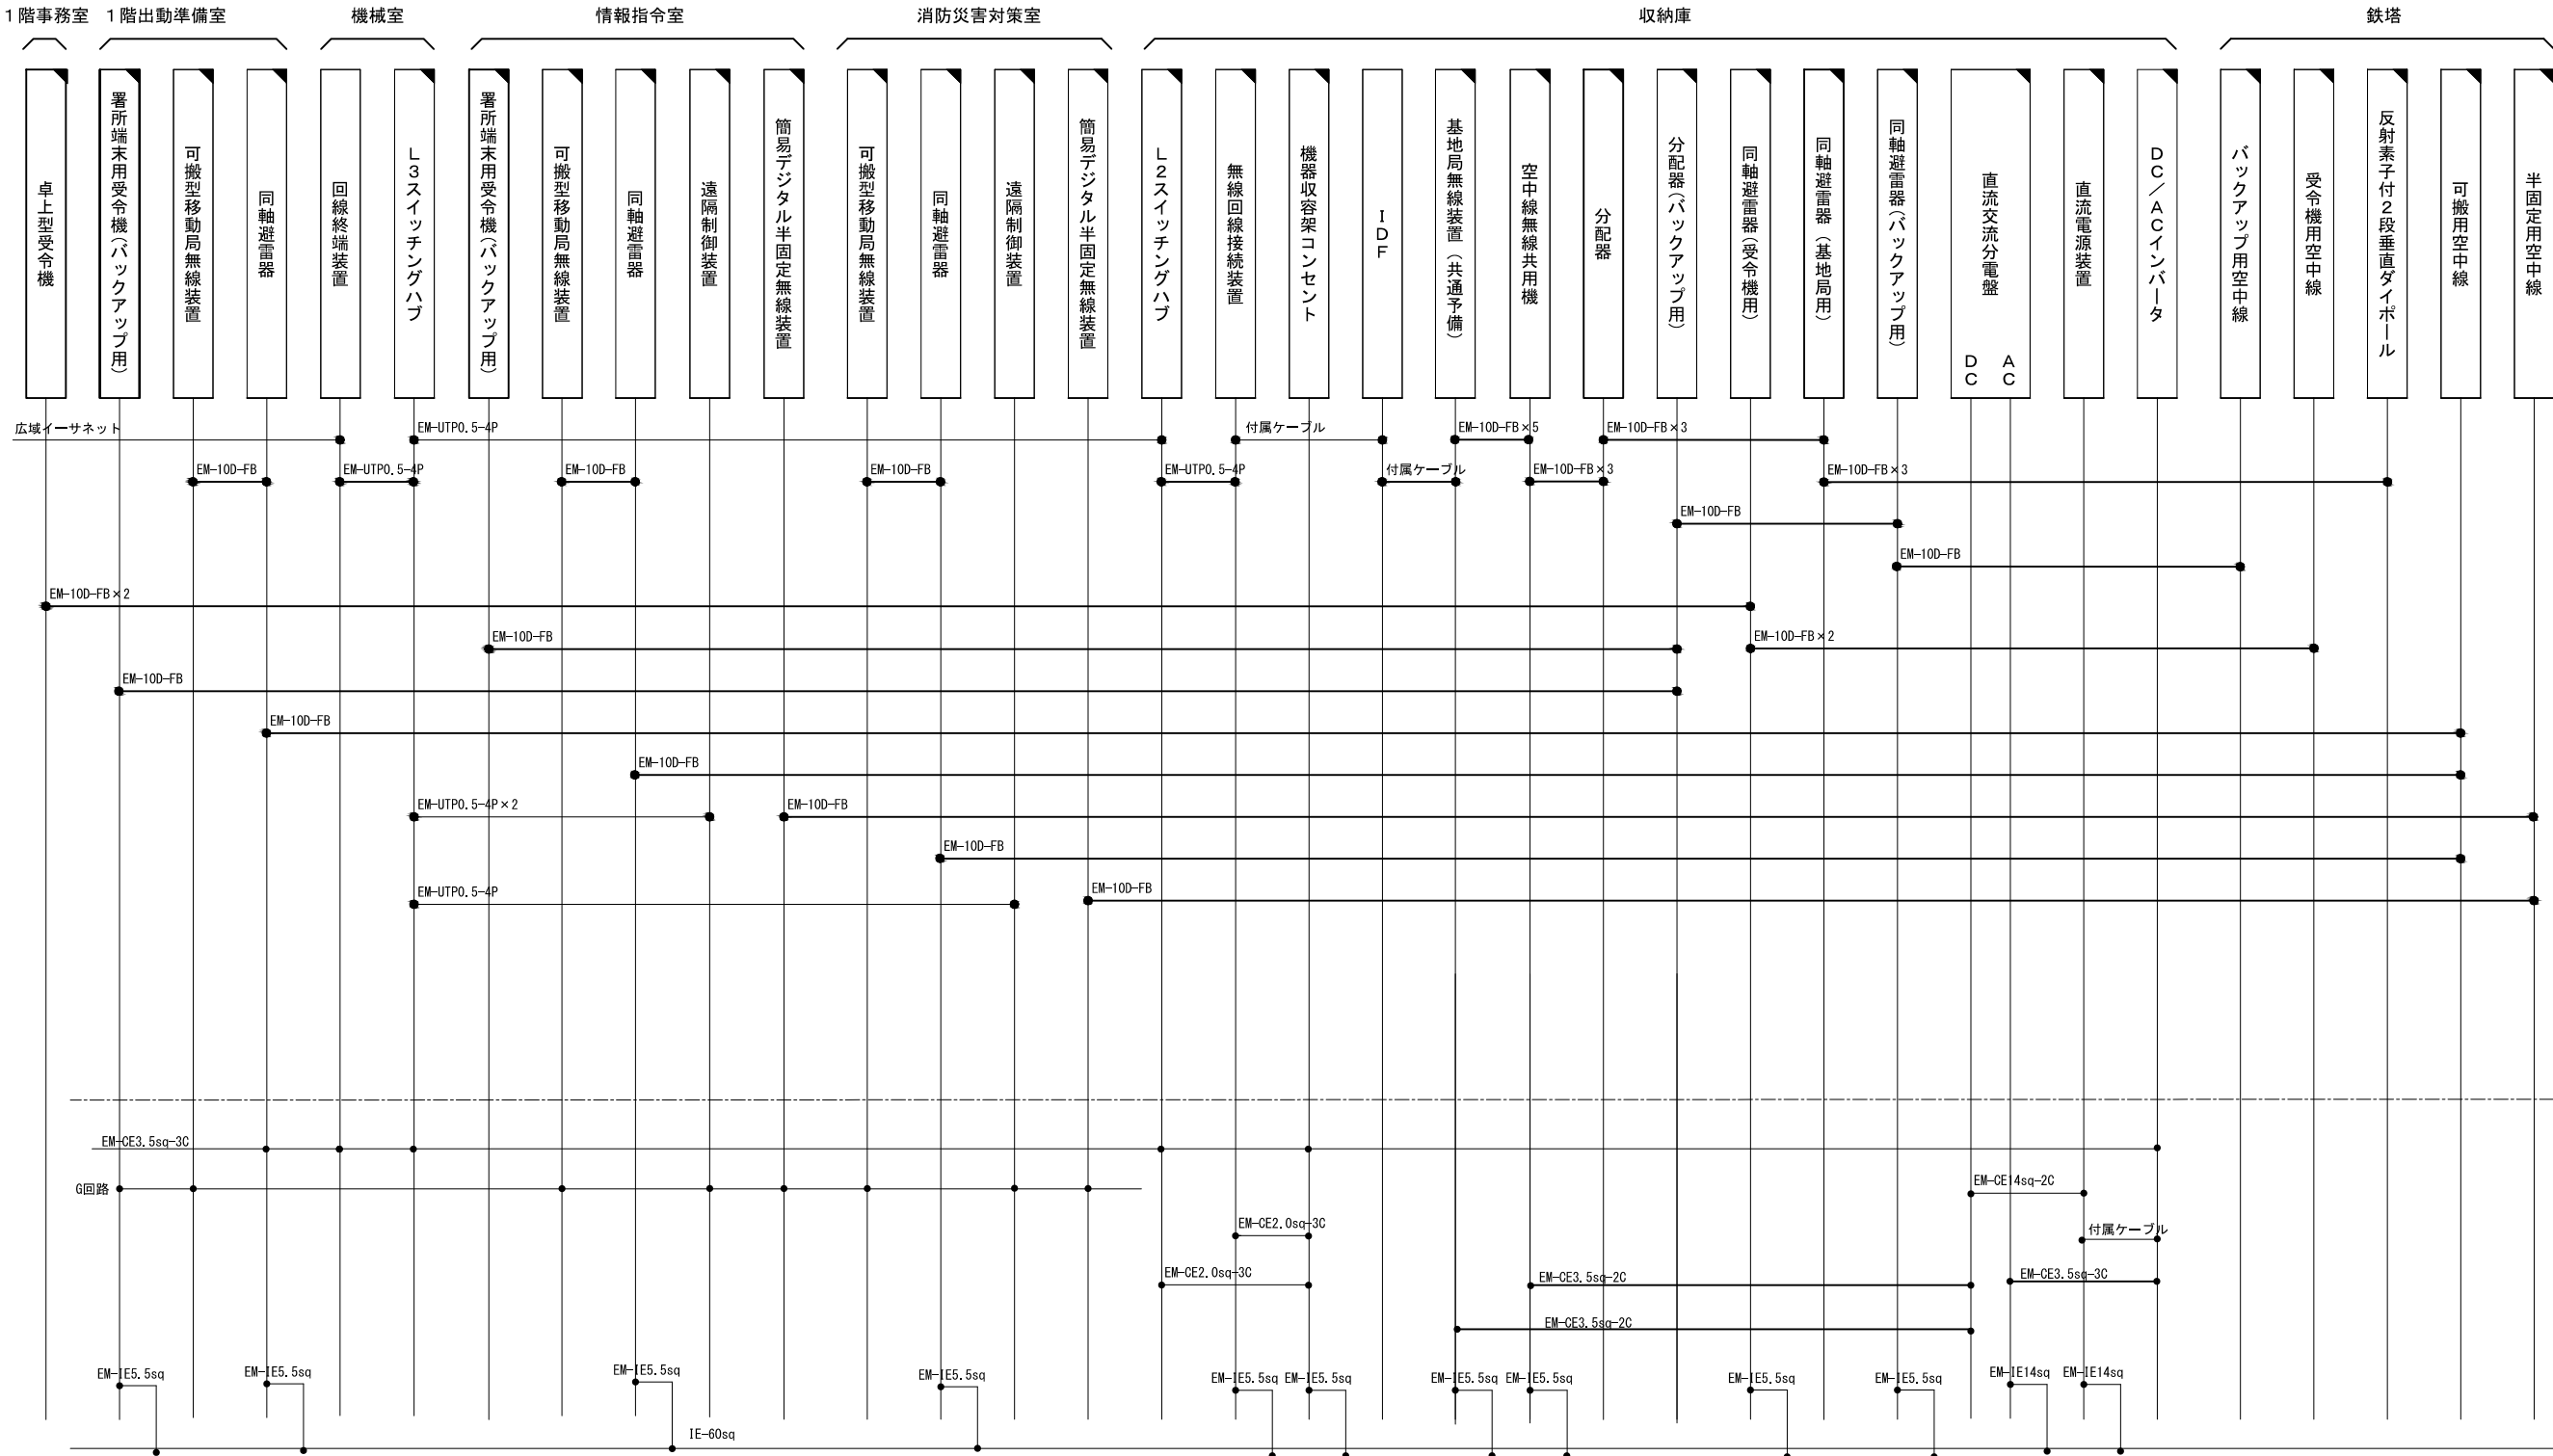

原図はA3


凡 例

	: 新設		: 撤去
	: 更新		: 移設
	: 既設		

版	年月日	設変番号	変 更 事 項	承認	発注者	名称	設計	服部	年月日	
					津市	三重中央消防指令センター総合整備工事	検図	牛田	年月日	
					課長	主幹	課長補佐	係長	係	承認
						図名	縮尺	山下	年月日	
						鈴鹿市消防本部 配線系統図（無線系）	no. scale	図番	S003	



ビーム計画設計株式会社
Beam Planning Corporation

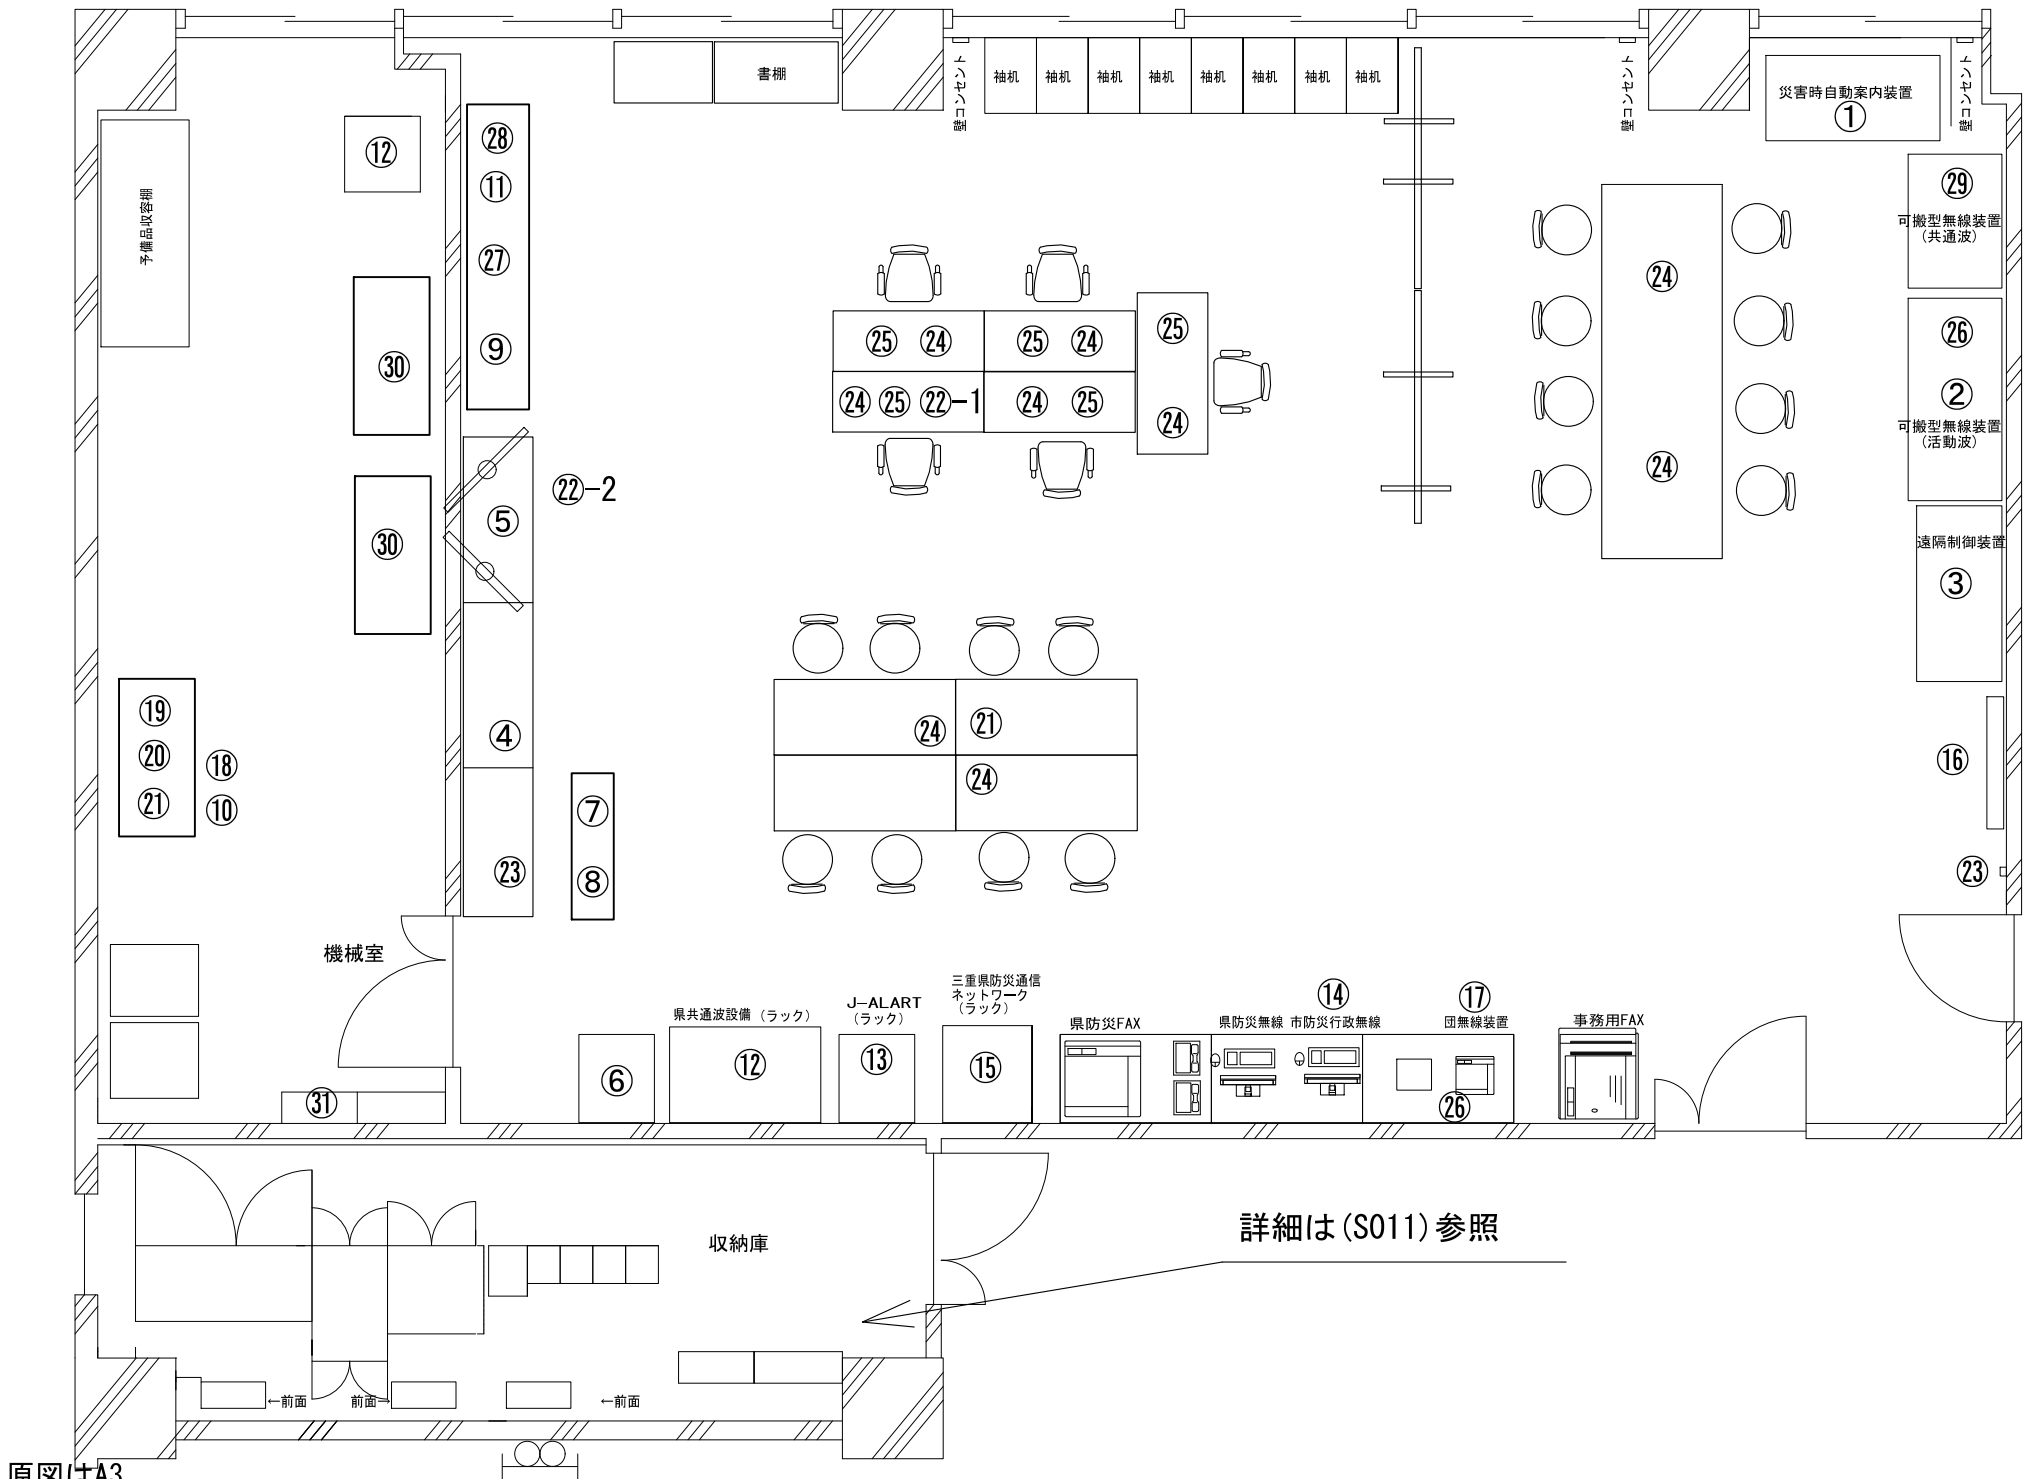

原図はA3



凡 例			
	: 新設		: 撤去
	: 更新		: 移設
	: 既設		

番号	機器名称	数量	備考
①	災害状況等自動案内装置	1式	
②	可搬型移動局無線装置	1台	
③	遠隔制御装置	2台	
④	バックアップ拠点設備(署落とし)	1式	
⑤	署所端末ラック	-	
⑤-1	署所端末装置	1台	
⑤-2	無線バックアップ用受令装置	1台	
⑤-3	指令情報出力装置	1台	
⑤-4	署所出動車両表示盤	2面	
⑤-5	署所出動車両表示盤映像制御装置	2台	
⑤-6	共同指令センター直通電話機	1台	
⑤-7	無停電電源装置	1式	
⑤-8	署所端末電源監視装置	1台	
⑥	本部用アンプ		
⑦	本部表示盤	1台	
⑧	本部表示盤映像制御装置	1台	
⑨	データメンテナンス装置	1台	
⑩	気象情報収集装置	1台	
⑪	事案検索用端末	1台	
⑫	共通波無線装置	1台	
⑬	J-ALART	1台	
⑭	市防災行政無線	1台	
⑮	三重県防災NW	1台	
⑯	仮眠室呼出盤	1台	
⑰	簡易デジタル半固定無線機	1式	消防団用
⑱	事案検索用サーバ	1台	
⑲	回線終端装置	1台	
⑳	L3スイッチングハブ	1台	
㉑	HUB	2台	
㉒	消防業務支援クライアント端末	-	
㉒-1	ノートブック	1台	
㉒-2	プリンタ	1台	
㉓	情報コンセント	2箇所	
㉔	庁舎電話機	9台	
㉕	鈴鹿市グループウェア端末	5台	
㉖	同軸避雷器	2台	
㉗	気象情報観測装置表示装置	1台	
㉘	署所監視カメラ制御装置	1台	
㉙	卓上型・可搬型移動局無線装置	3台	共通波整備
㉚	空調	2台	
㉛	MDF	1面	

版	年月日	設変番号	変 更 事 項	承認	発注者	名称	図名	縮尺	設計	検図	承認	図番
					津市	三重中央消防指令センター総合整備工事	鈴鹿市消防本部 情報指令室（更新）	1/60				
					課長	主幹	課長補佐	係長				
												S004



 ビーム計画設計株式会社
Beam Planning Corporation

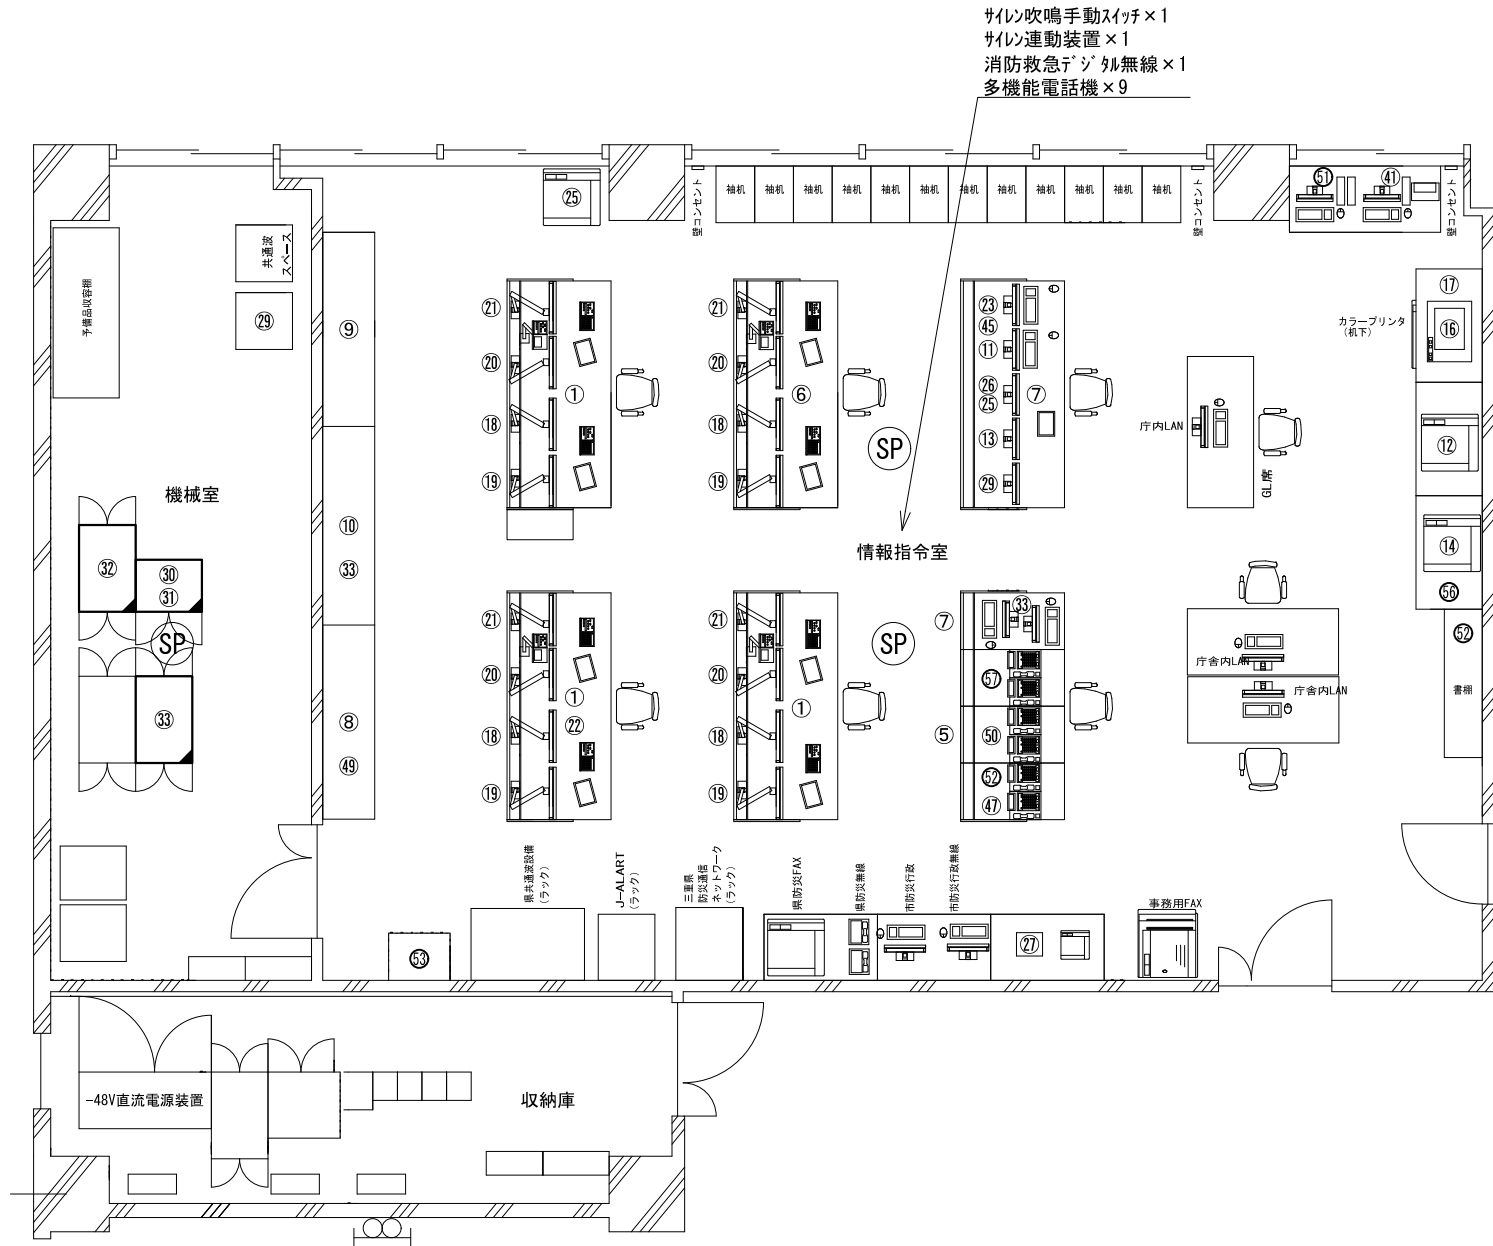

情報指令室			
番号	機器名称	数量	備考
①	指令台	3台	
⑤	無線統制台	1式	
⑥	指揮台	1台	
⑦	拡張台	2台	
⑧	車両運行表示盤	1面	
⑨	多目的情報表示盤	1面	
⑩	支援情報表示盤	1面	
⑪	システム監視装置	1台	
⑫	事業用プリンター	1台	
⑬	NET119	1台	
⑭	NET119用プリンター	1台	
⑮	メール119用プリンター	1台	
⑯	カメラプリンター	1台	
⑰	スキャナー	1台	
⑱	自動出動指定装置	3台	1台移設
⑲	多目的情報端末装置	4台	
⑳	地図等検索装置	4台	
㉑	地図等検索装置Ⅱ	4台	
㉒	OA端末	4台	
㉓	119メール受信装置	1台	
㉔	FAX119	1台	
㉕	FAX119受信PC	1台	
㉖	消防団用事務連絡無線機	1台	
㉗	非常用補助受付装置	20台	
㉘	災害情報自動案内装置	1台	
㉙	映像制御装置	1式	
㉚	L2SW	1台	
㉛	遠方監視装置	1台	
㉜	音声合成装置	1台	
㉝	画像選択装置	2台	
㉞	指令放送アンプ	1台	
㉟	順次指令装置	2台	
㊱	事業検索用端末	1台	
㊲	管理監視制御卓	1台	
㊳	M D F	1面	

機械室			
番号	機器名称	数量	備考
㉔	高所カメラシステム	1台	
㉕	指令制御装置	1台	
㉖	非常用指令設備	1台	
㉗	長時間録音装置	1式	
㉘	気象情報収集装置	1台	
㉙	AVMカメラ	1台	
㉚	L3SW	1台	
㉛	OAサーバー	1台	
㉜	データベースサーバー	1式	
㉝	位置情報カメラ	1台	
㉞	共通予備装置	1台	
㉟	高所監視カメラ関連機器	1台	
㊱	支援連携サーバー	1台	
㊲	事業検索用サーバー	1式	自動出動サーバー
㊳	出動車両運用管理装置	1式	
㊴	データベースPC	1台	
㊵	統合型位置情報通知装置	1式	

※ 指示なき機器は架内設置、室内に設置の機器あり


原図はA3

凡 例			
	: 新設		: 撤去
	: 更新		: 移設
	: 既設		

版	年月日	設変番号	変 更 事 項	承認	発注者	名称	設計	服部	年月日
					津市	三重中央消防指令センター総合整備工事	検図	牛田	年月日
					課長	主幹	課長補佐	係長	係
						鈴鹿市消防本部 情報指令室（撤去）	図番	山下	年月日
						縮尺			S005
						1/80			




ビーム計画設計株式会社
Beam Planning Corporation

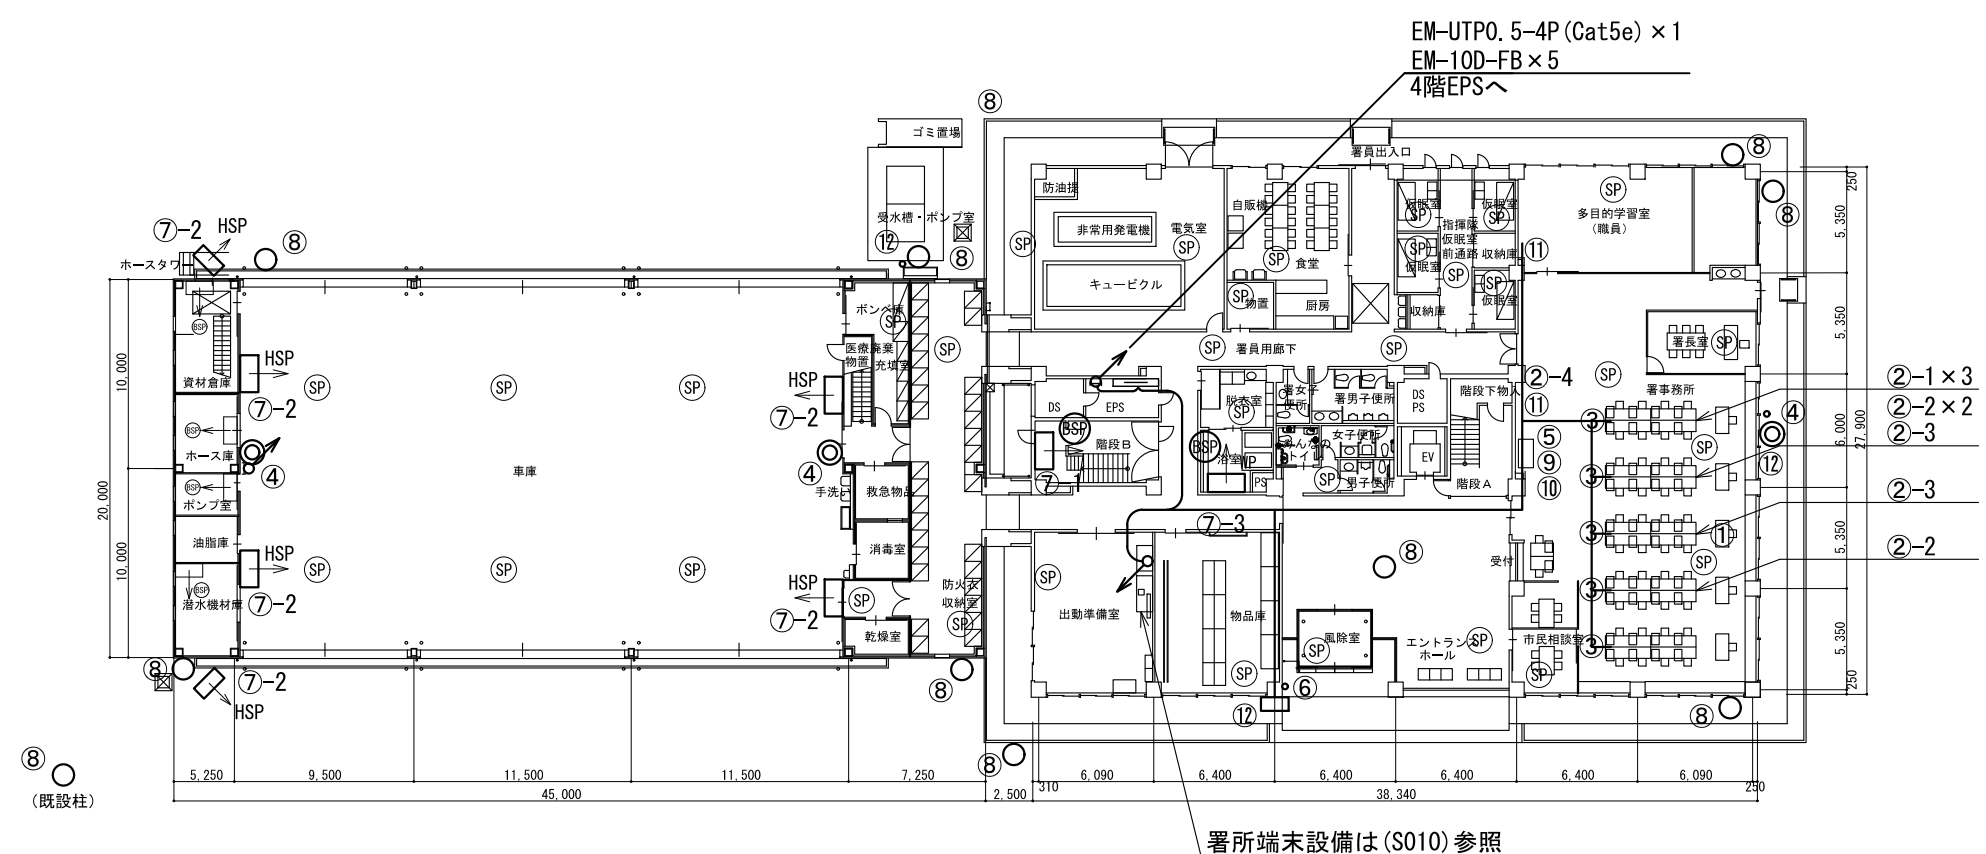

原図はA3

版	年月日	設変番号	変 更 事 項	承認	発注者					名称		 ビーム計画設計株式会社 Beam Planning Corporation	設計	服部	年月日	
					津市					三重中央消防指令センター総合整備工事			検図	牛田	年月日	
					課長	主幹	課長補佐	係長	係	図名	縮尺		承認	山下	年月日	
										鈴鹿市消防本部 1階平面図	1/400		図番	S006		

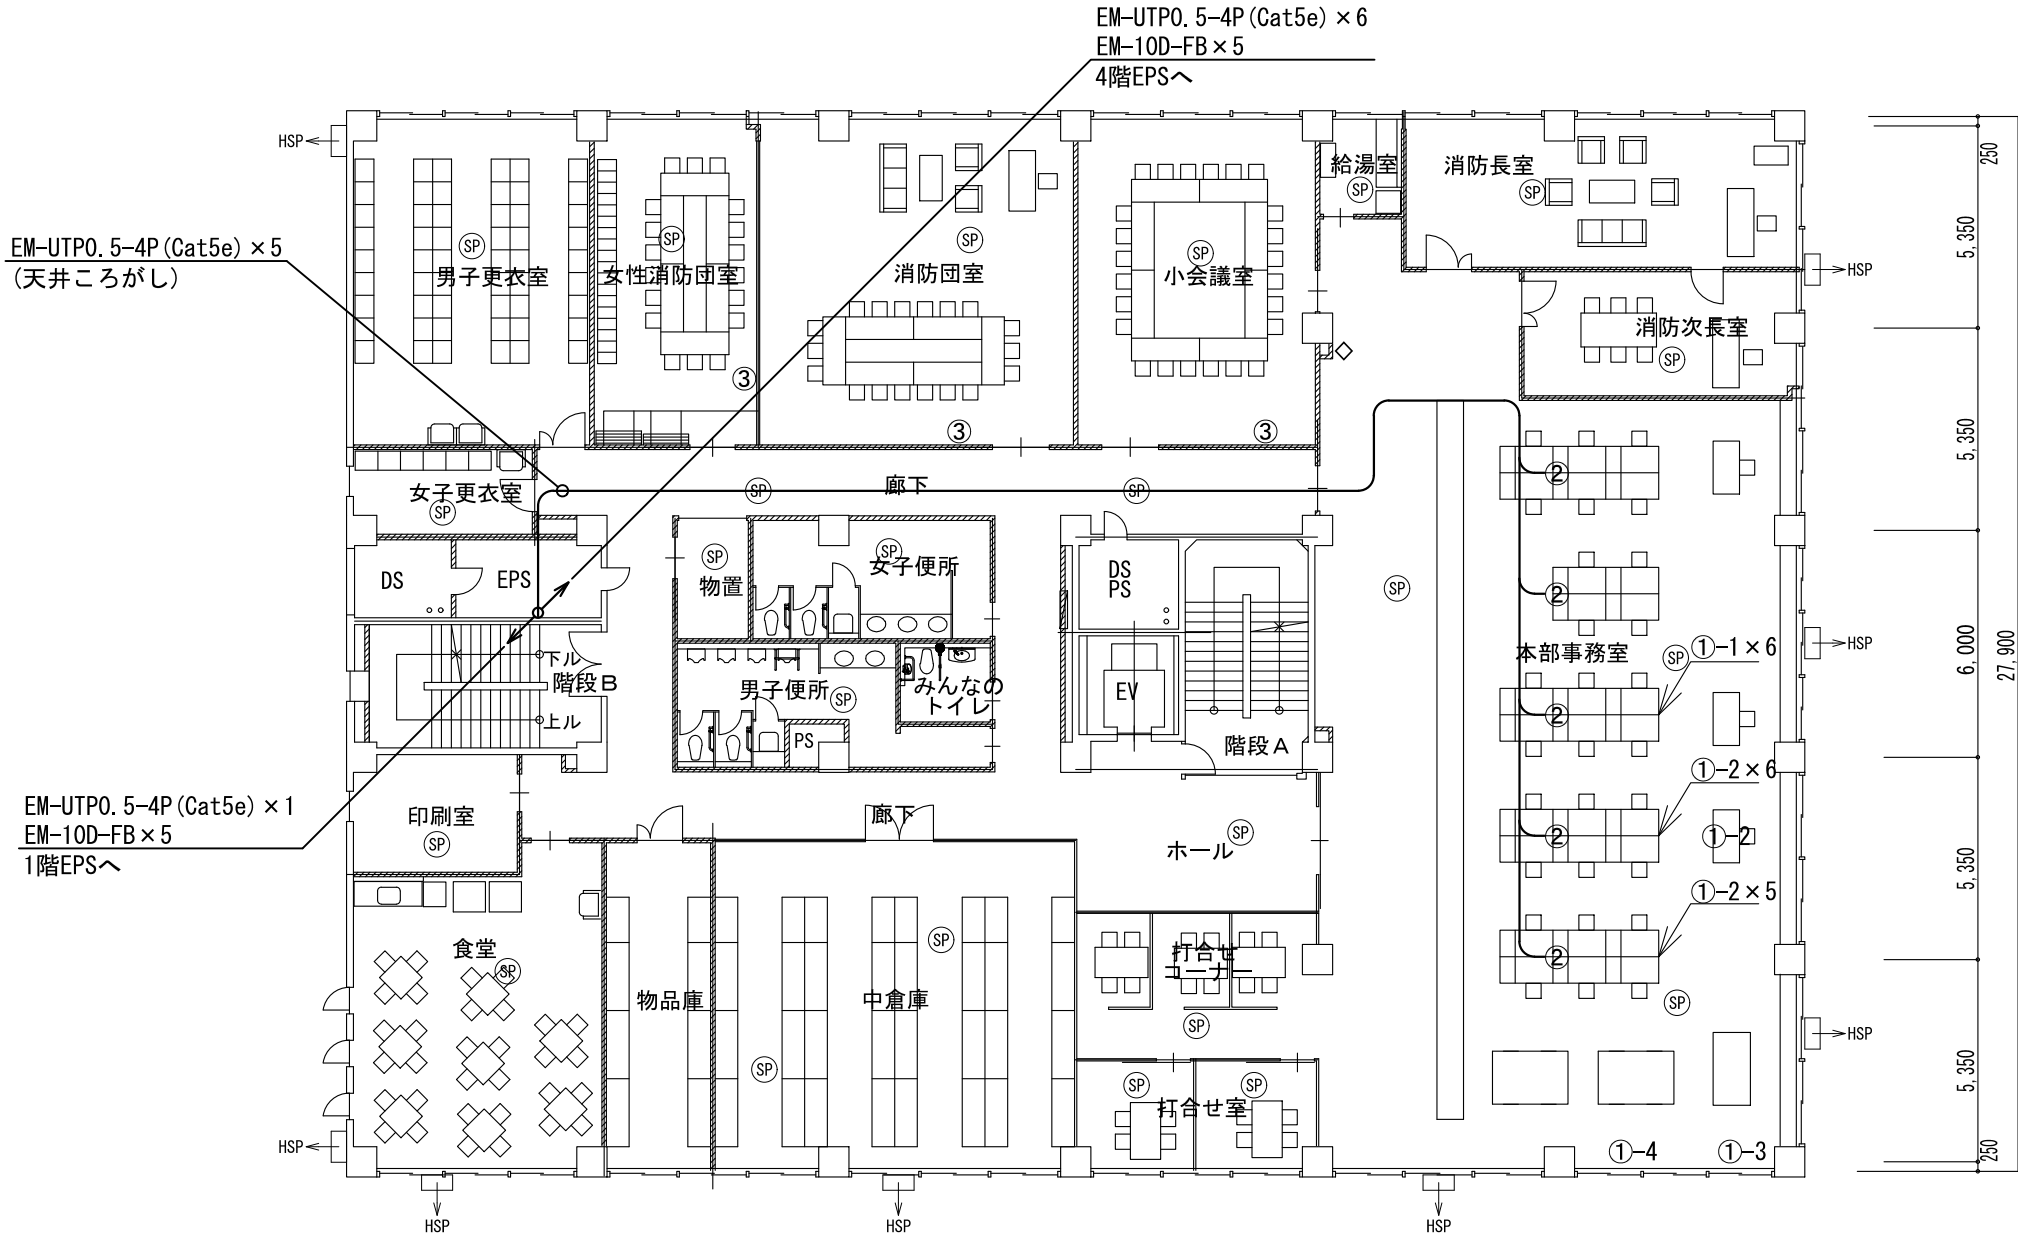

番号	機器名称	数量	備考
①	消防業務支援クライアント端末	-	
①-1	デスクトップ	6台	
①-2	デスクトップ (27インチモニタ)	12台	
①-3	カラープリンタ	1台	
①-4	スキャナ	1台	
②	HUB	5台	
③	情報コンセント	3箇所	

原図はA3

凡 例


：新設

：撤去

：更新

：移設

：既設

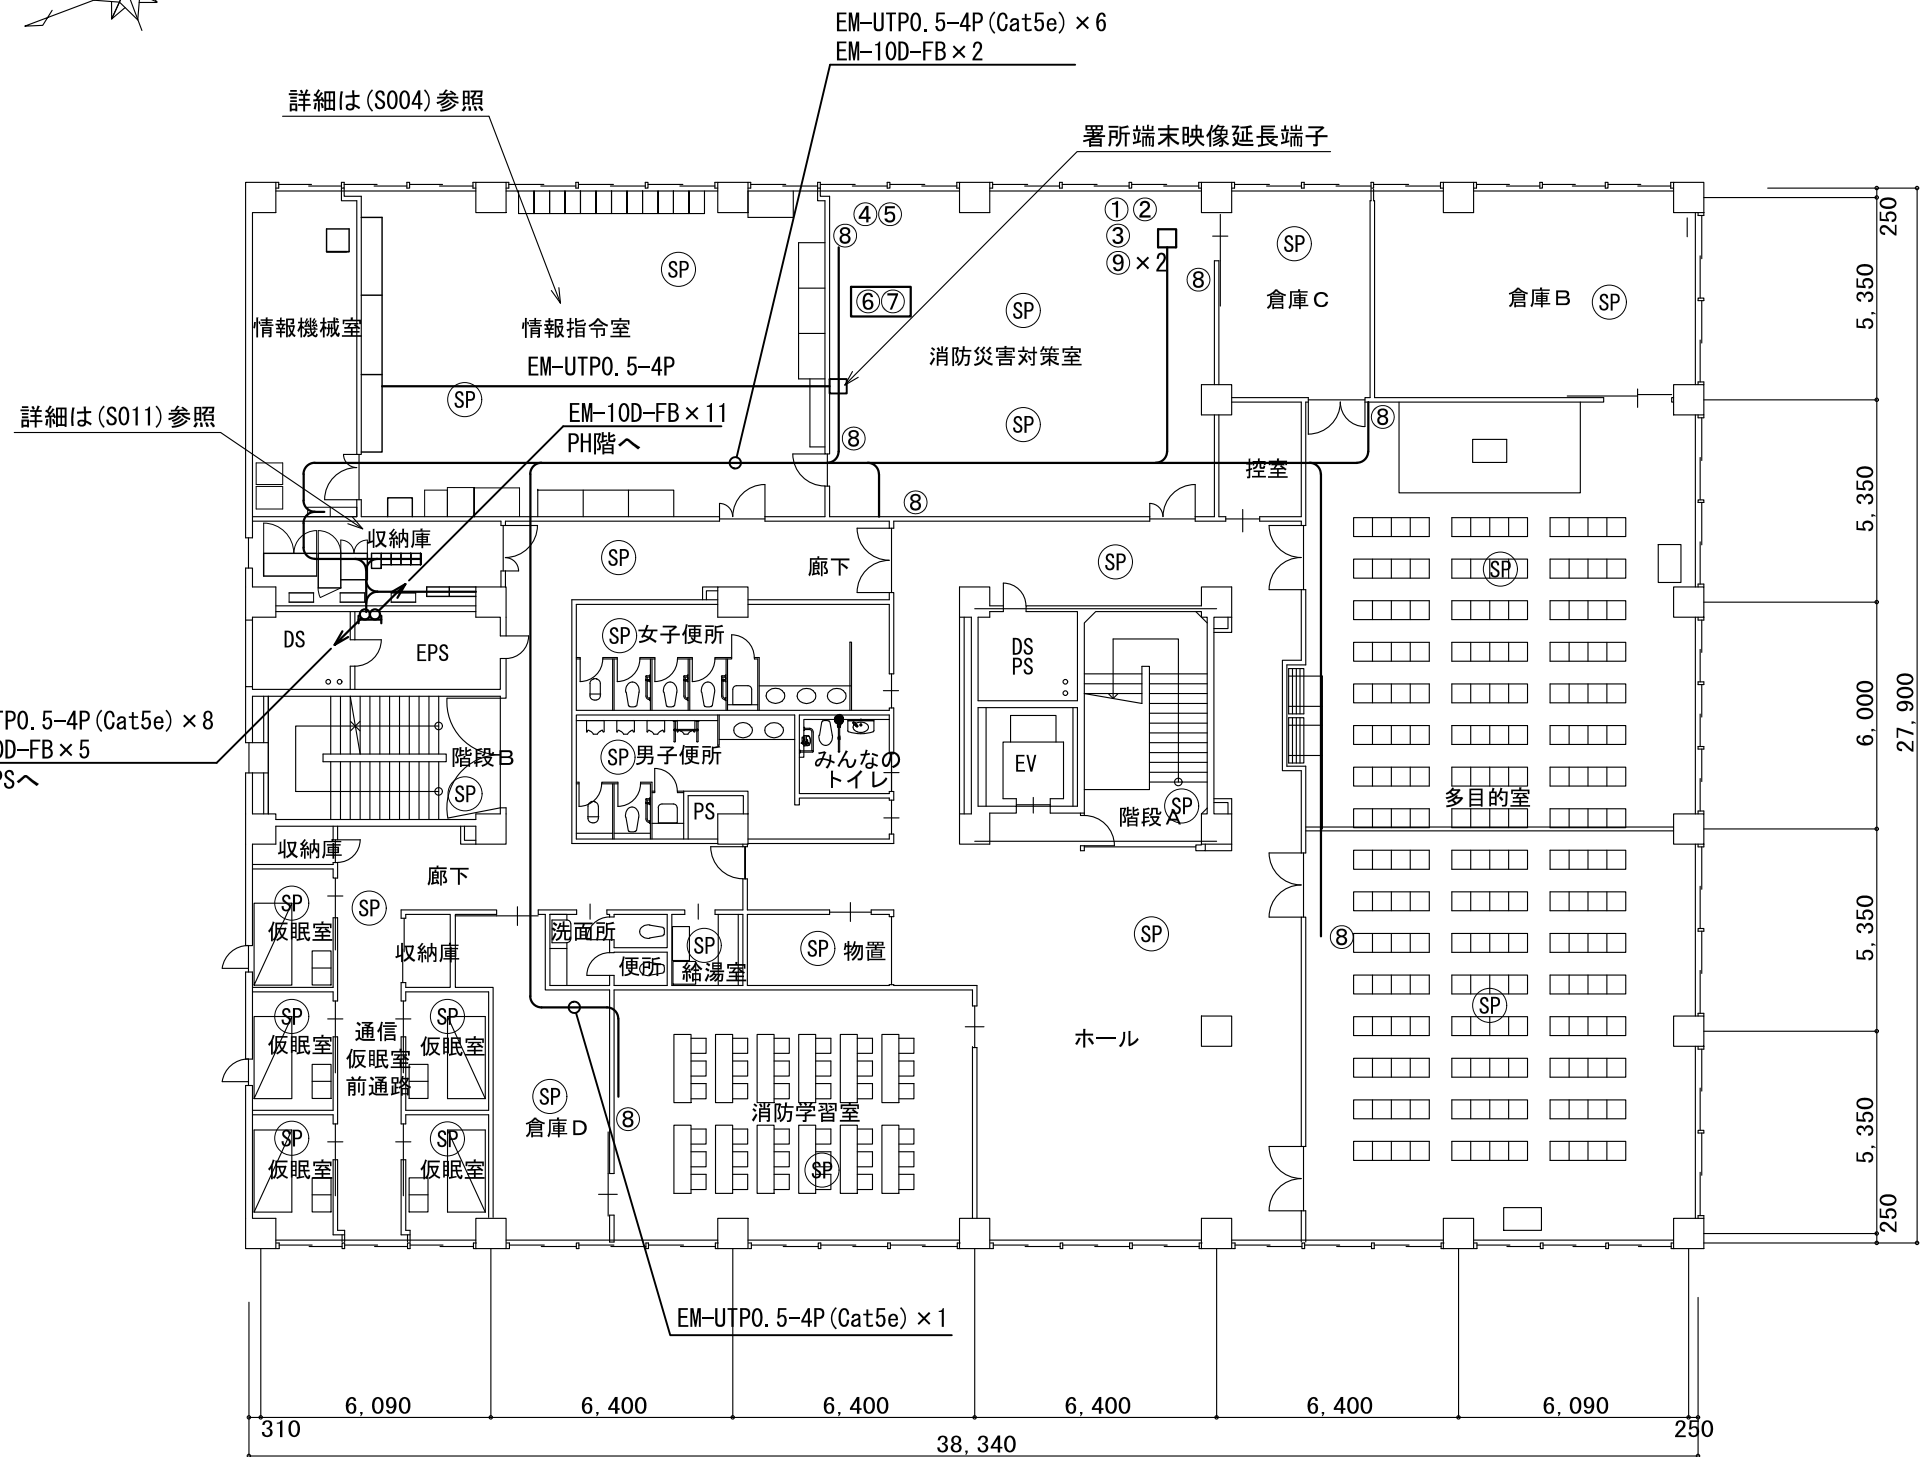

番号	機器名称	数量	備考
①	可搬型移動局無線装置	1台	
②	遠隔制御装置	1台	
③	簡易デジタル半固定無線装置	1台	消防団用
④	署所出動車両表示盤	1面	天吊り
⑤	署所出動車両表示盤映像制御装置	1台	
⑥	署所出動車両表示盤	1面	可搬型
⑦	署所出動車両表示盤映像制御装置	1台	可搬型
⑧	情報コンセント	7箇所	
⑨	同軸避雷器	2台	

原図はA3

凡 例

新設

撤去

更新


移設

既設

版	年月日	設変番号	変 更 事 項	承認	発注者	名称	図名	縮尺	設計	服部	年月日
					津市	三重中央消防指令センター総合整備工事	鈴鹿市消防本部 4階平面図	1/200	検図	牛田	年月日
					課長	主幹	課長補佐	係長	承認	山下	年月日
									図番		S009



ビーム計画設計株式会社
Beam Planning Corporation

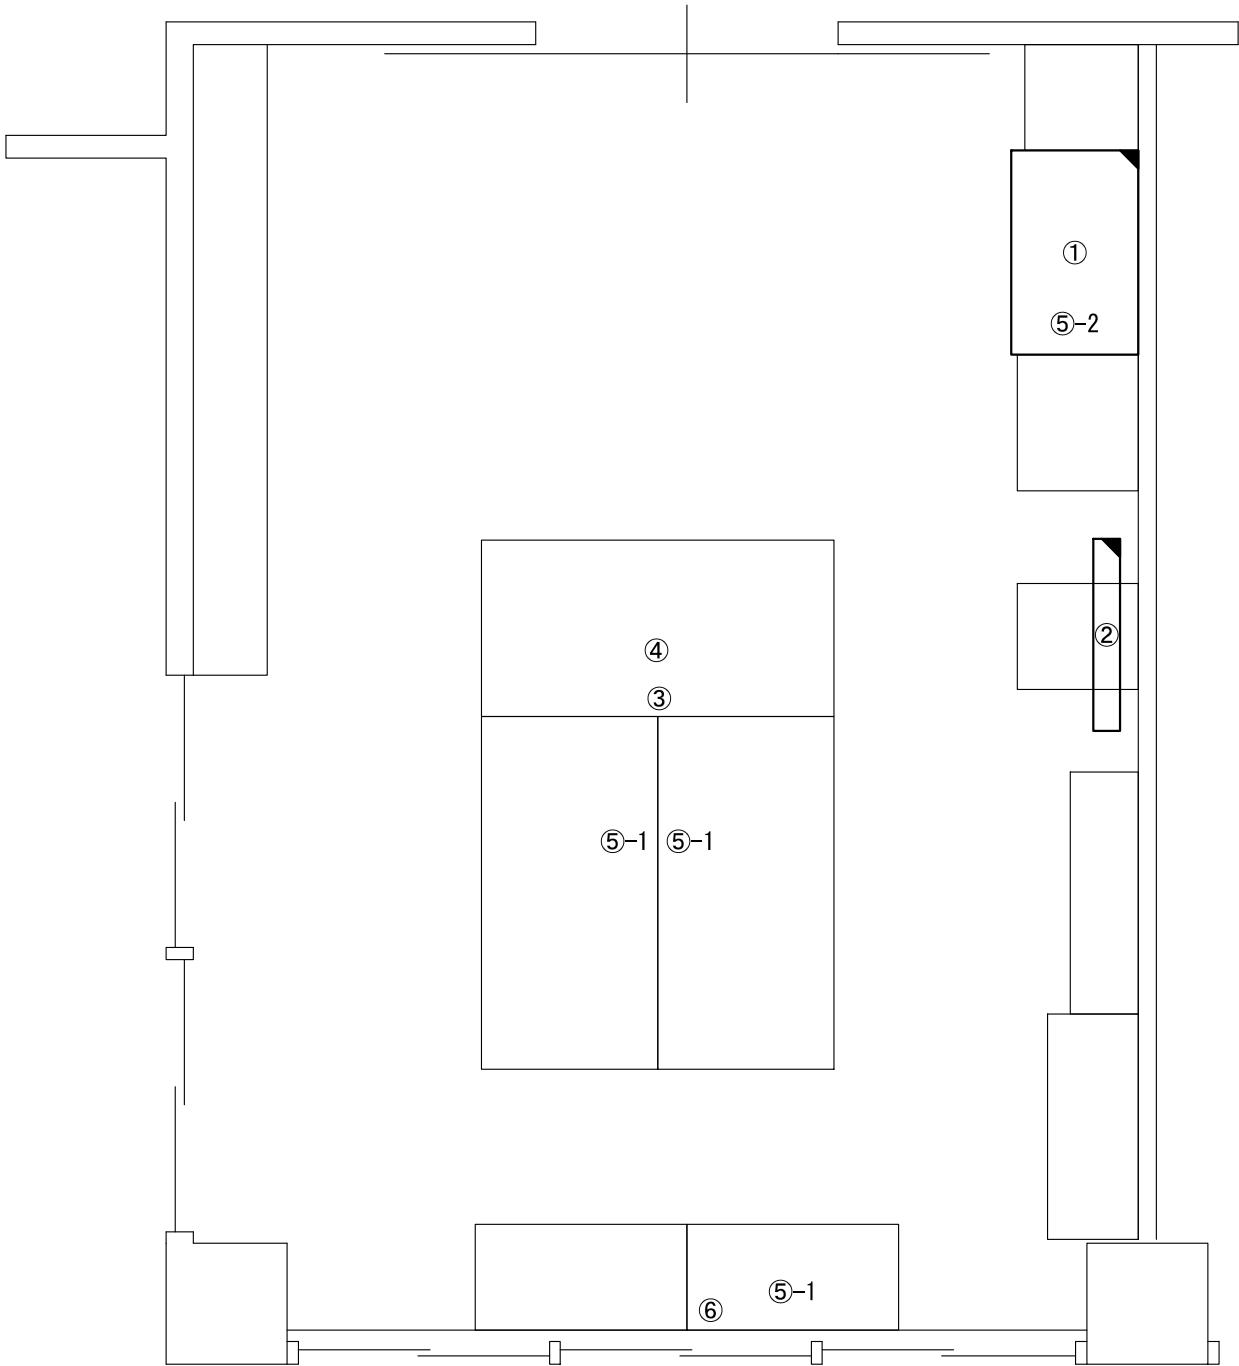

番号	機器名称	数量	備考
①	署所端末ラック	-	
①-1	署所端末装置	1台	
①-2	無線ﾊﾞｯｸｱｯﾌﾟ用受令装置	1台	
①-3	可搬型移動局無線装置	1台	
①-4	同軸避雷器	2台	
①-5	L2スイッチングハブ	1式	
①-6	指令情報出力装置	1台	
①-7	署所出動車両表示盤映像制御装置	1台	
①-8	無停電電源装置	1式	
①-9	署所端末電源監視装置	1台	
②	署所出動車両表示盤	1台	
③	HUB	1台	
④	共同指令センター直通電話機	1台	
⑤	消防業務支援クライアント端末	-	
⑤-1	ノートブック	3台	
⑤-2	プリンタ	1台	
⑥	情報コンセント	1箇所	


原図はA3

凡 例			
	: 新設		: 撤去
	: 更新		: 移設
	: 既設		

版	年月日	設変番号	変 更 事 項		承認	発注者					名称			ビーム計画設計株式会社 Beam Planning Corporation	設計	服部	年月日		
						津市					三重中央消防指令センター総合整備工事				検図	牛田	年月日		
						課長	主幹	課長補佐	係長	係	図名				縮尺	承認	山下	年月日	
											鈴鹿市消防本部 1階出動準備室機器配置（更新）				1/50				



ビーム計画設計株式会社
Beam Planning Corporation

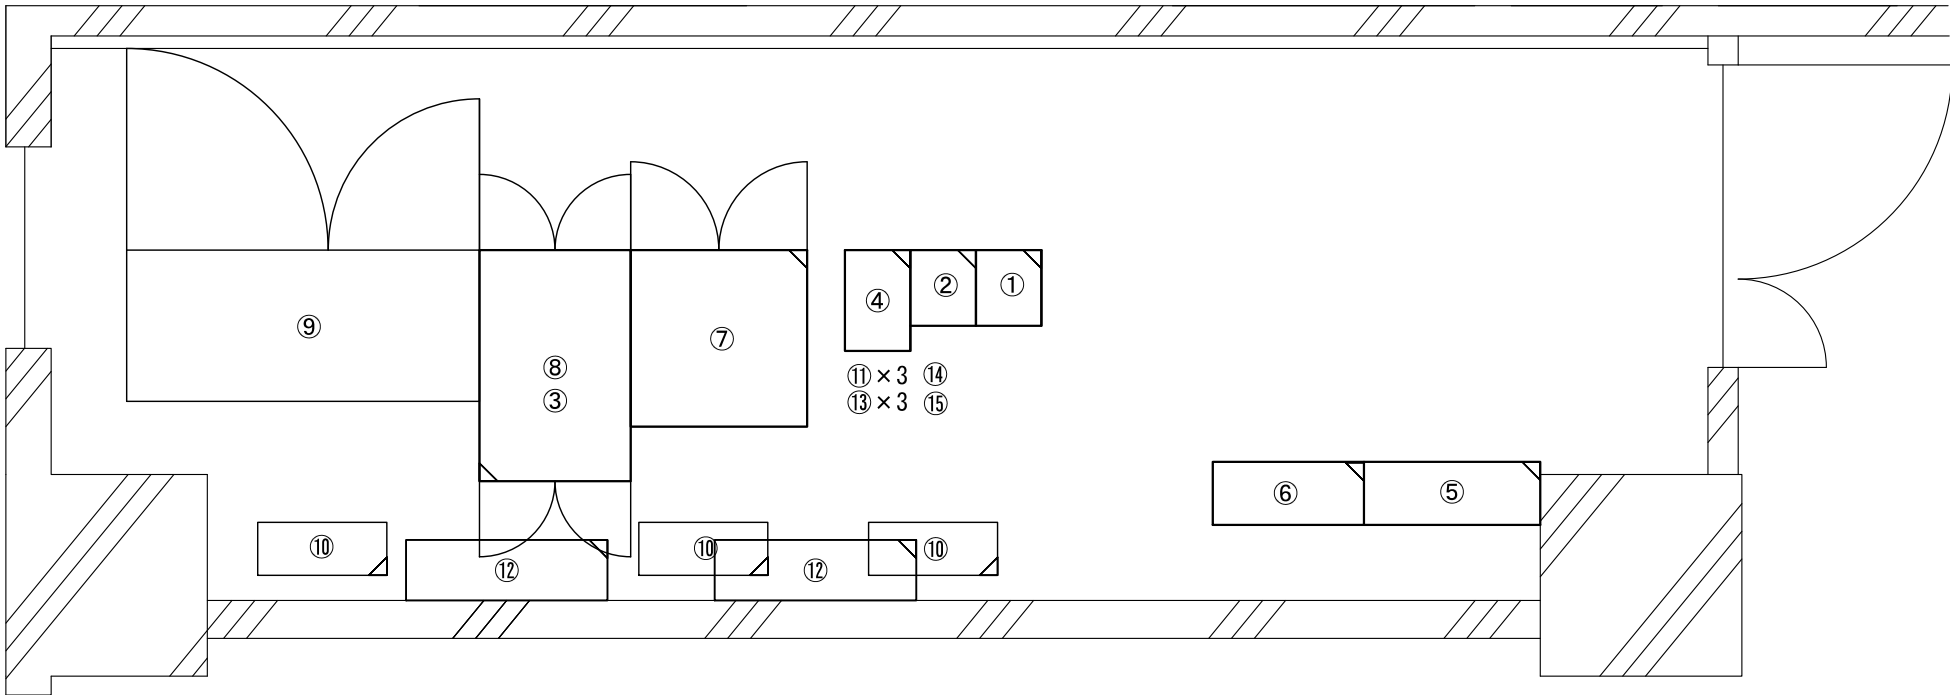

番号	機器名称	数量	備考
①	基地局無線機(活1・活2)	1架	
②	基地局無線機(活3・活4・共通予備)	1架	
③	DC/ACコンバーター	1個	
④	基地局空中線共用器(4波)	1架	
⑤	交流直流分電盤	1面	
⑥	IDF盤	1面	
⑦	無線回線接続装置	1式	
⑧	機器収容ラック	1架	19インチラック
⑧-1	多重無線装置	1台	
⑧-2	L2スイッチングハブ	1台	
⑨	直流電源装置	1台	
⑩	無停電電源装置	1式	
⑪	同軸避雷器	3台	基地局用
⑫	空調機	2台	
⑬	分配器	3台	基地局用
⑭	同軸避雷器	1台	バックアップ用
⑮	分配器	1台	バックアップ用


原図はA3

凡 例			
	: 新設		: 撤去
	: 更新		: 移設
	: 既設		

版	年月日	設変番号	変 更 事 項	承認	発注者	名称	図名	縮尺	設計	服部	年月日
					津市	三重中央消防指令センター総合整備工事			検図	牛田	年月日
					課長	主幹	課長補佐	係長	承認	山下	年月日
									図番		S011



ビーム計画設計株式会社
Beam Planning Corporation

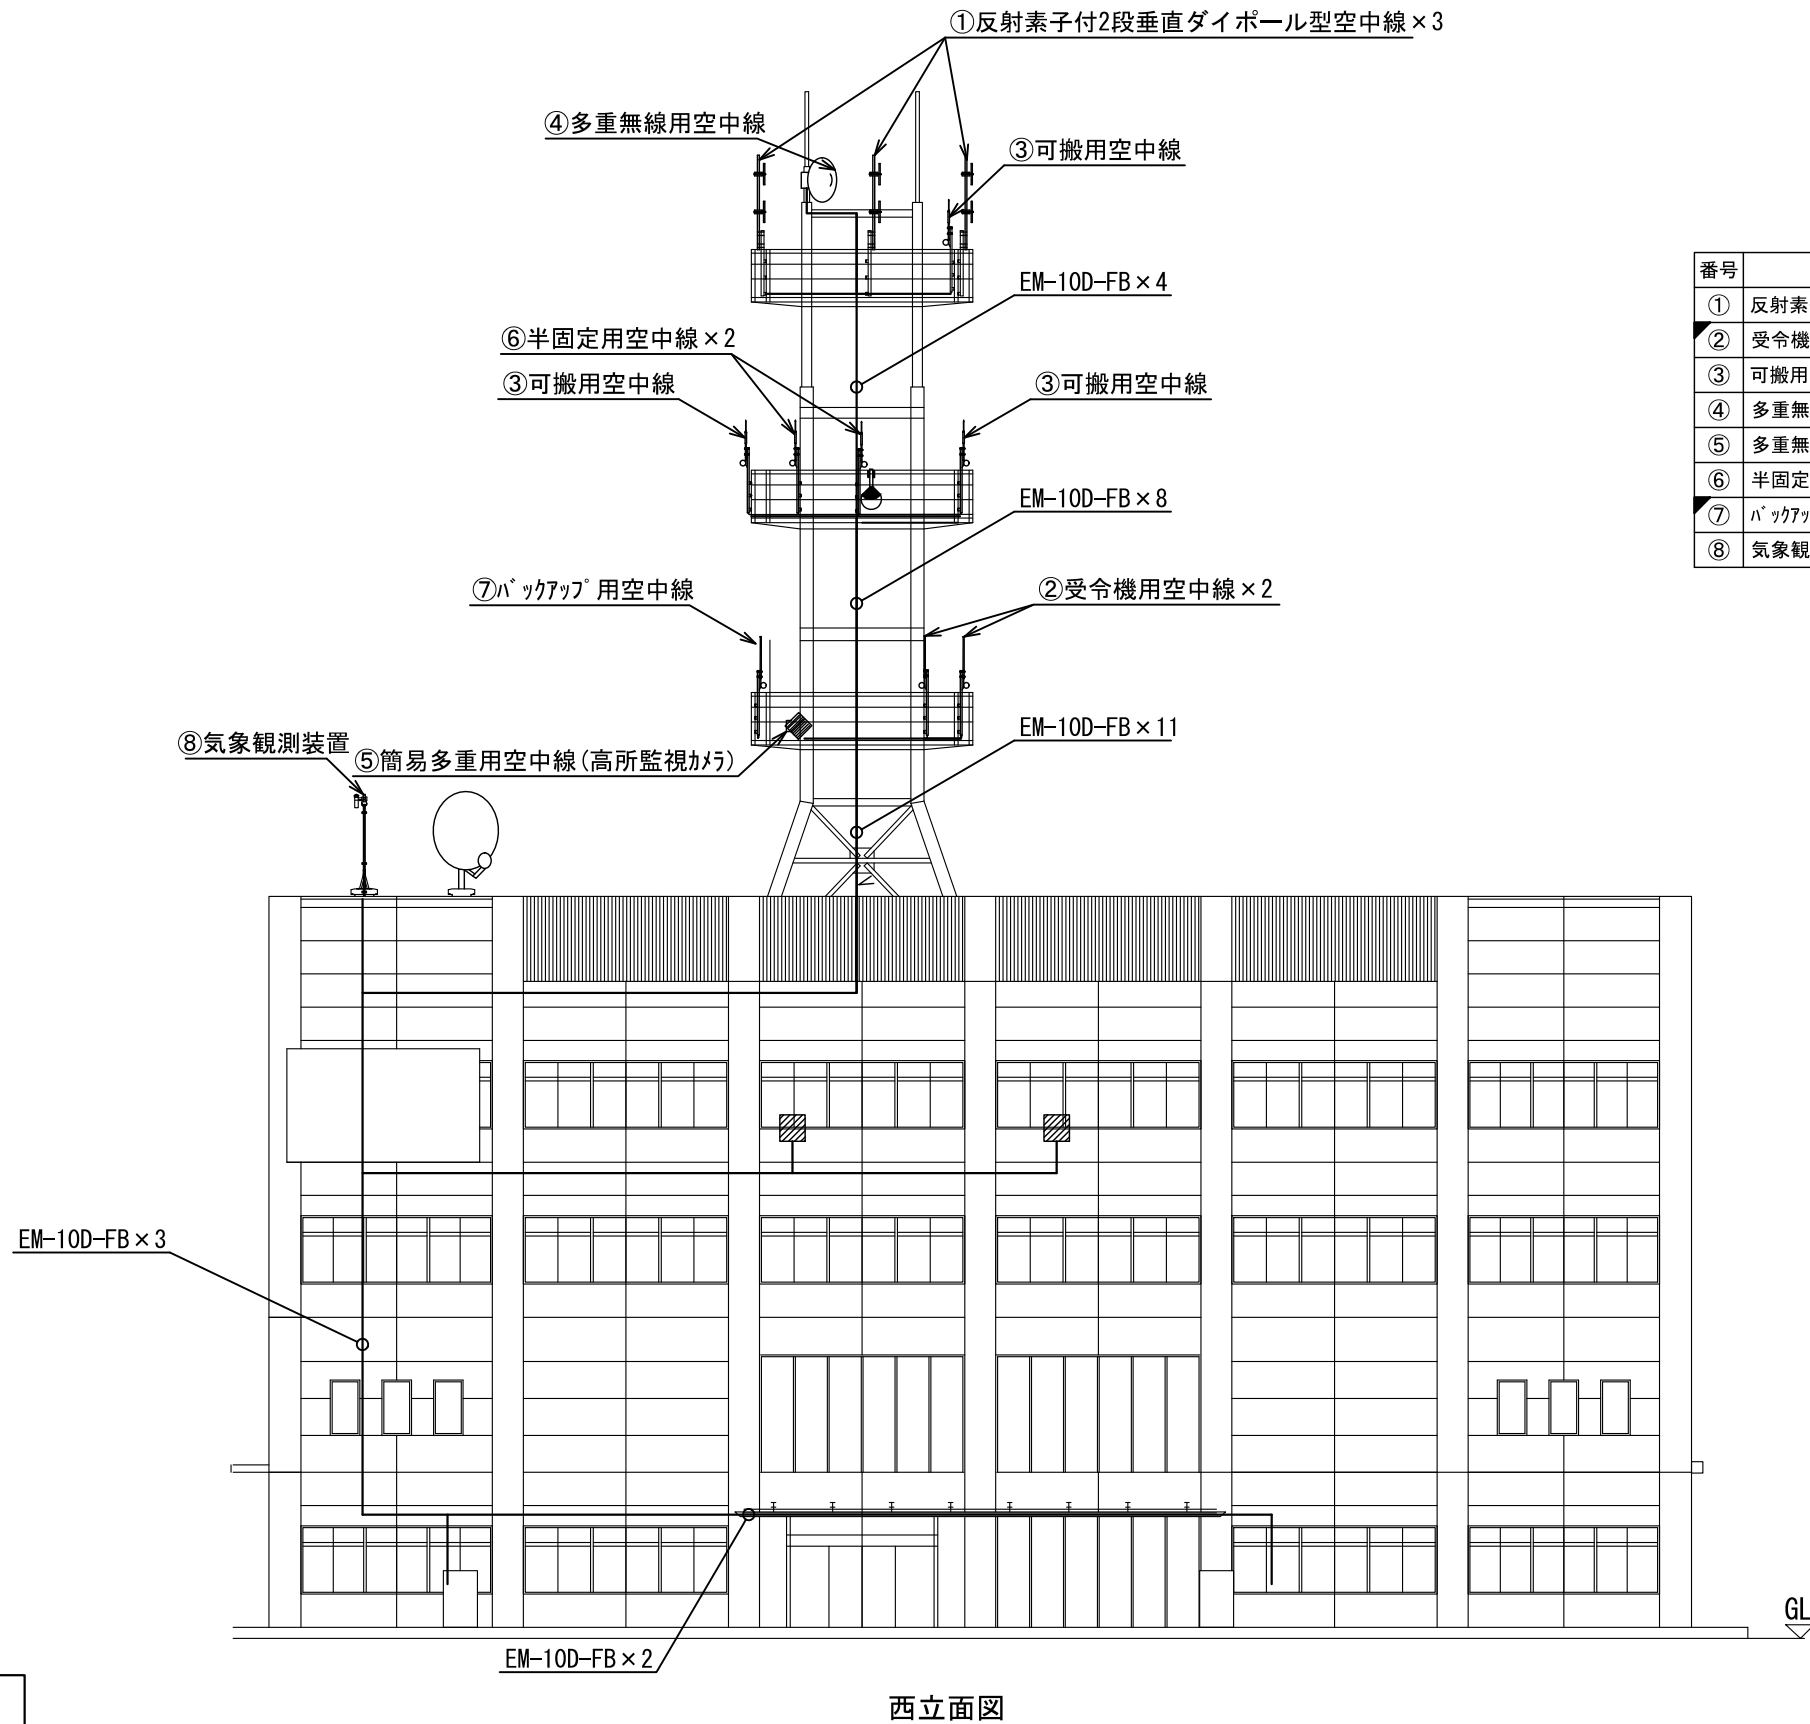

番号	機器名称	数量	備考
①	反射素子付2段垂直ダイポール型空中線	3基	
②	受令機用空中線	2基	
③	可搬用空中線	3基	
④	多重無線用空中線(基地局用)	1基	
⑤	多重無線用空中線(高所監視カメラ用)	1基	
⑥	半固定用空中線	2基	
⑦	バックアップ用空中線	1基	2機共用
⑧	気象観測装置	1式	


原図はA3

凡 例			
	: 新設		: 撤去
	: 更新		: 移設
	: 既設		

版	年月日	設変番号	変 更 事 項	承認	発注者	名称	図名	縮尺	設計	服部	年月日
					津市	三重中央消防指令センター総合整備工事	鈴鹿市消防本部 空中線機器配置図 (更新)	1/200	検図	牛田	年月日
					課長	主幹	課長補佐	係長	承認	山下	年月日
									図番		S012



ビーム計画設計株式会社
Beam Planning Corporation

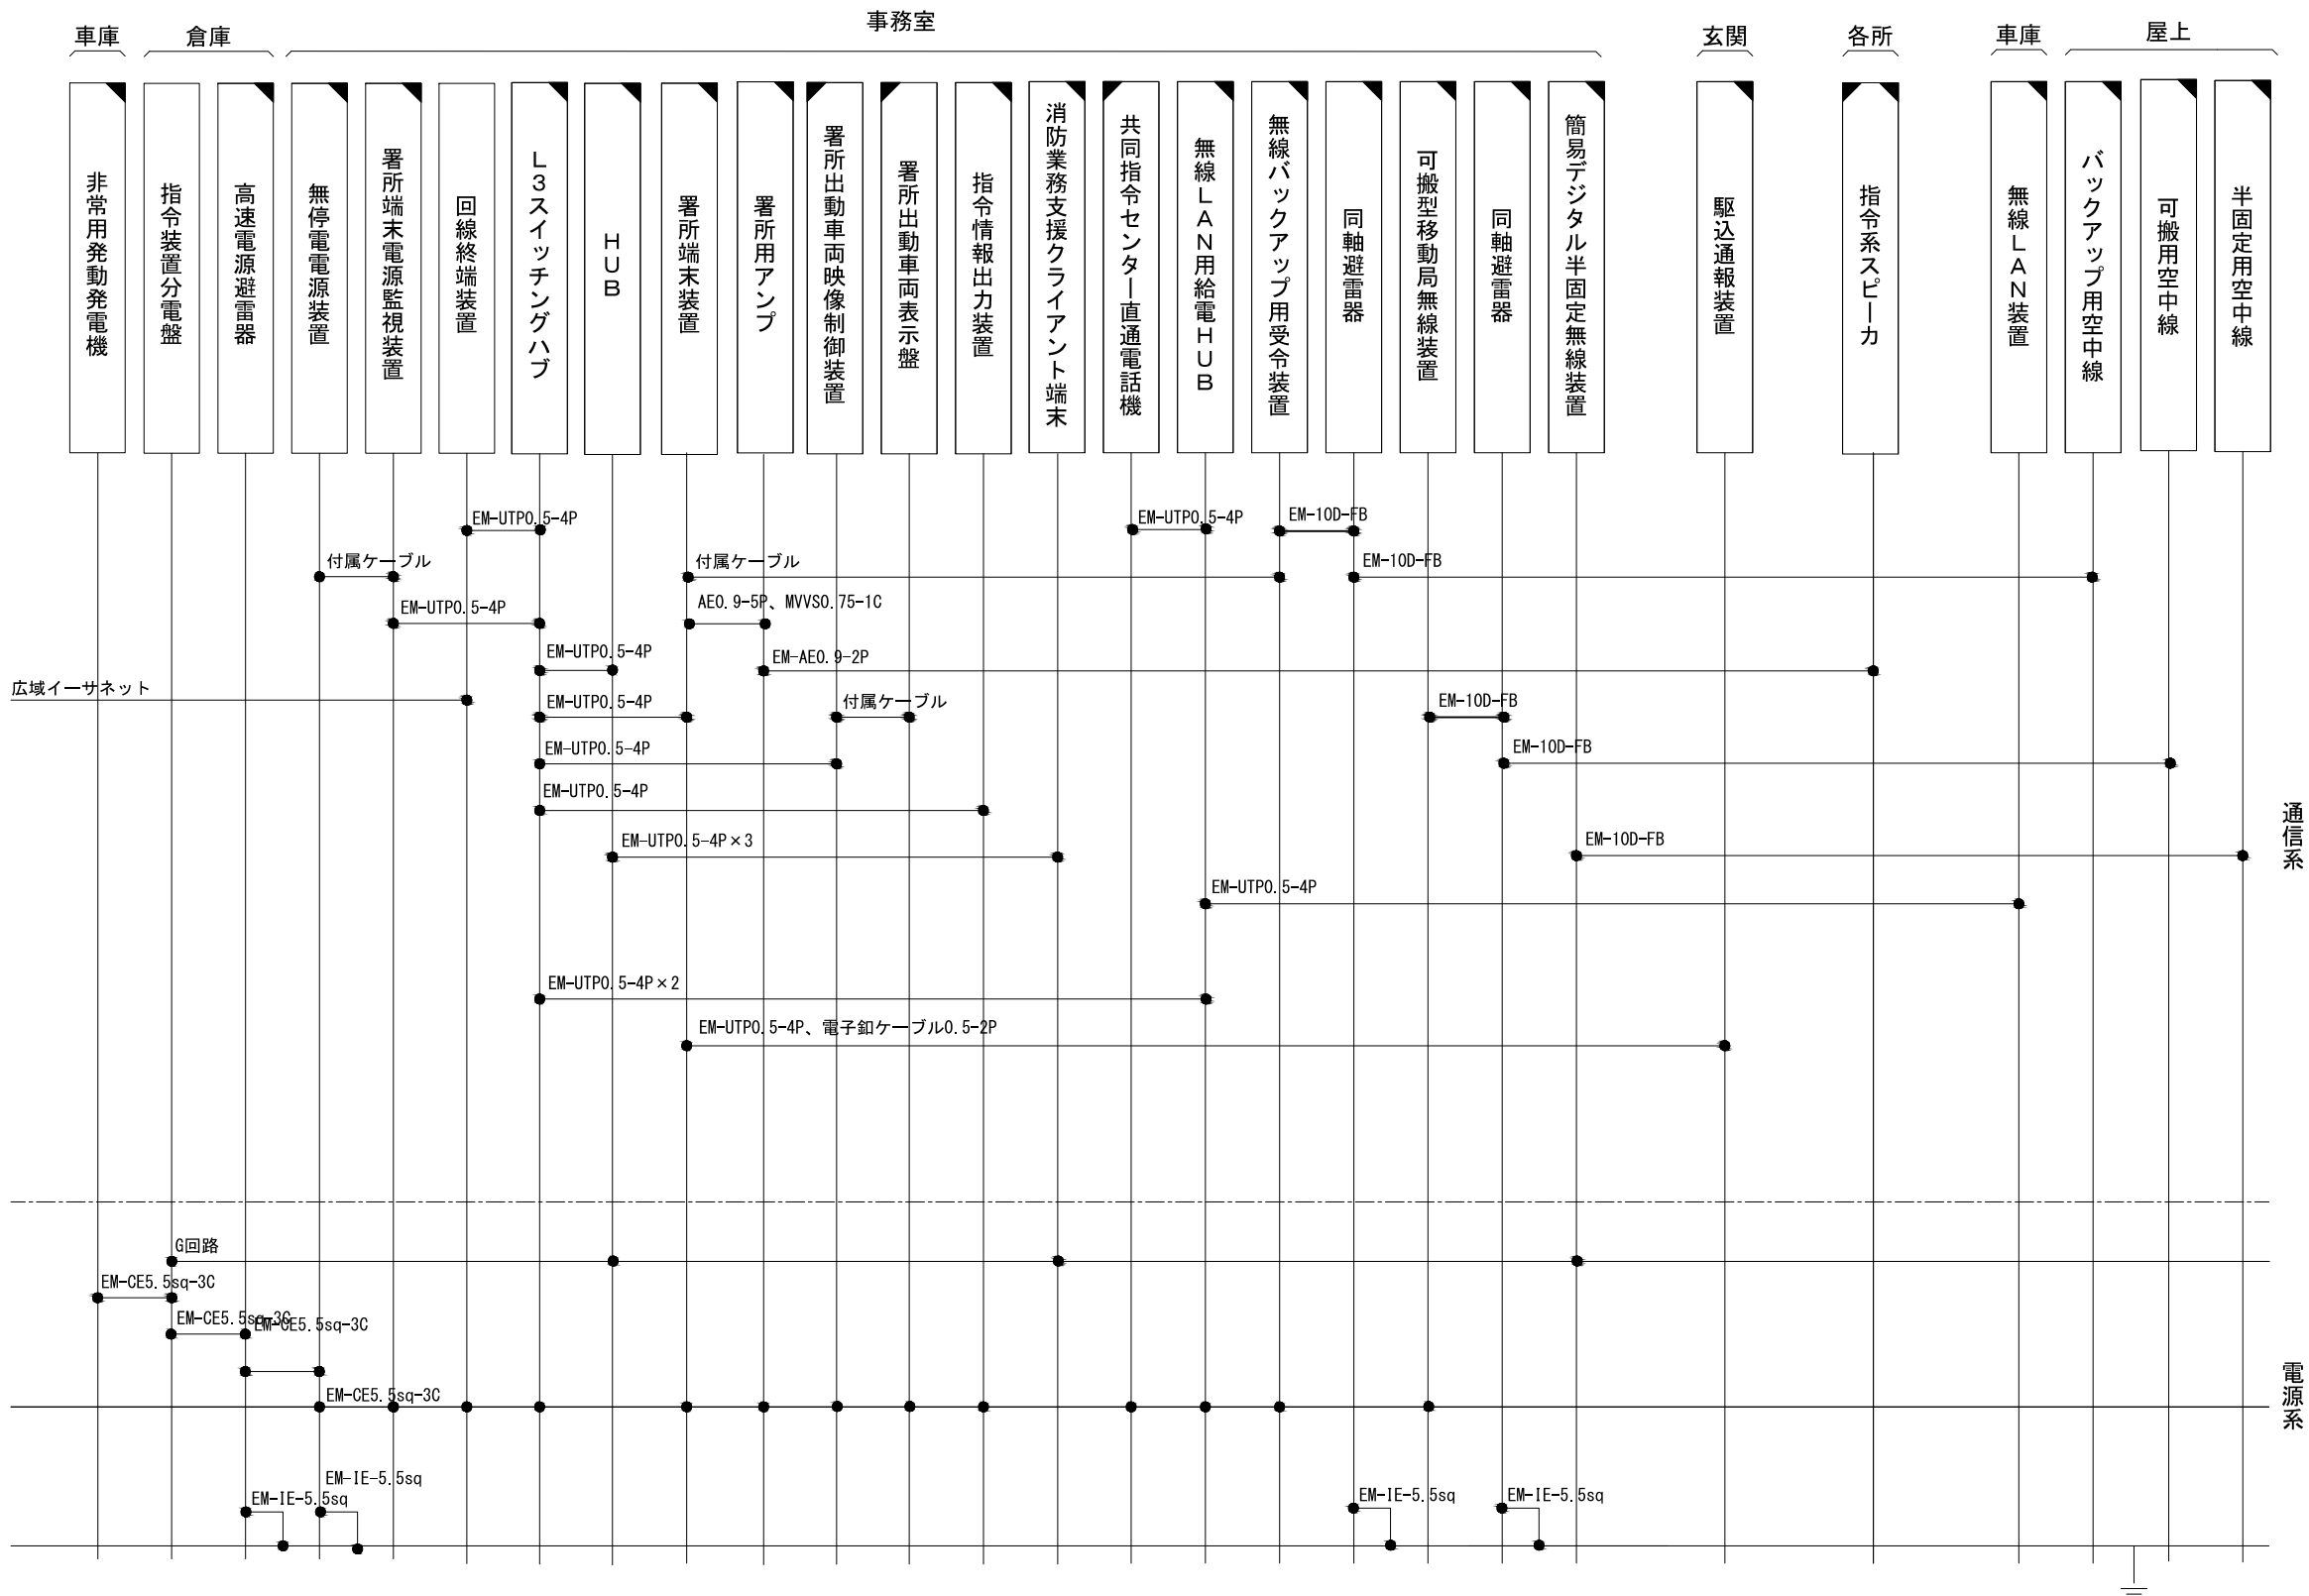

原図はA3

凡 例



	: 新設		: 撤去
	: 更新		: 移設
	: 既設		

指令系スピーカーにはスピーカ(天井型)、スピーカ(壁掛形)、スピーカ(防水型)、スピーカ(屋外型)を含む
消防業務支援クライアント端末にはデスクトップ、ノートブック、プリンタを含む

版	年月日	設変番号	変 更 事 項	承認	発注者	名称	図名	縮尺	設計	服部	年月日
					津市	三重中央消防指令センター総合整備工事	鈴鹿市中央消防署西分署 配線系統図	no. scale	検図	牛田	年月日
					課長	主幹	課長補佐	係長	承認	山下	年月日
									図番		S013



  ビーム計画設計株式会社
Beam Planning Corporation



版	年月日	設定番号	変 更 事 項		承認	発注者					名称		 ビーム計画設計株式会社 Beam Planning Corporation	設計	服部	年月日	
						津市					三重中央消防指令センター総合整備工事			検図	牛田	年月日	
						課長	主幹	課長補佐	係長	係	図名	縮尺		承認	山下	年月日	
											鈴鹿市中央消防署西分署 1階平面図	1/150		図番	S014		

番号	機器名称	数量	備考
①	指令装置分電盤	-	
①-1	高速電源避雷器	1台	
②	駆込通報装置	1台	
③	無線LAN装置	1台	
④	非常用発動発電機	1台	
⑤	指令用放送設備(更新)	-	
⑤-1	ｽﾍﾞｰﾙ(天井型)	5台	
⑤-2	ｽﾍﾞｰﾙ(壁掛型)	4台	
⑤-3	ｽﾍﾞｰﾙ(屋外型)	3台	
⑥	指令用放送設備(新設)	-	
⑥-1	ｽﾍﾞｰﾙ(防水型)	1台	




ビーム計画設計株式会社
Beam Planning Corporation



— 凡 例 —

版	年月日	設変番号	変 更 事 項	承認	発注者					名称		 ビーム計画設計株式会社 Beam Planning Corporation	設計	服部	年月日	
					津市					三重中央消防指令センター総合整備工事			検図	牛田	年月日	
					課長	主幹	課長補佐	係長	係	図名	縮尺		承認	山下	年月日	
										鈴鹿市中央消防署西分署 2階平面図	1/150		図番	S015		

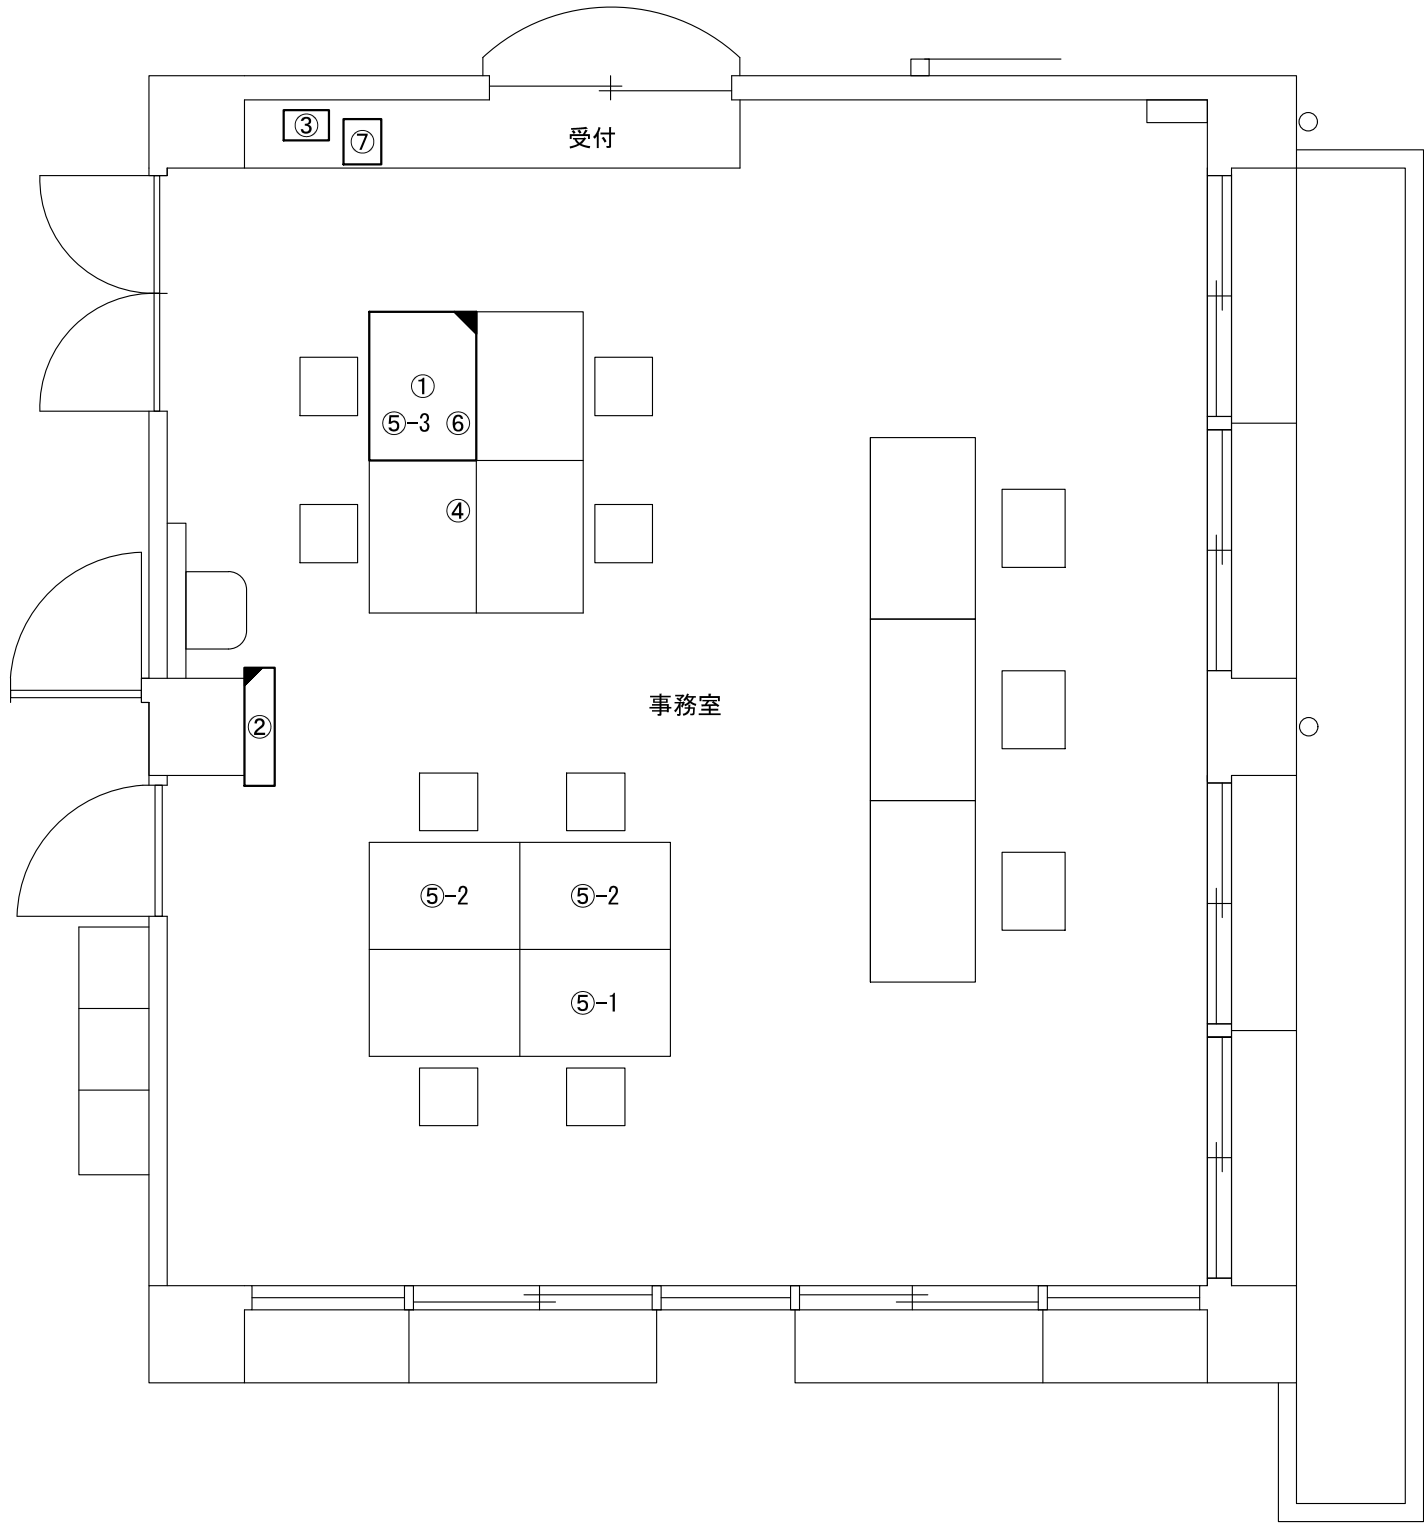

番号	機器名称	数量	備考
①	署所端末ラック	-	
①-1	署所端末装置	1台	
①-2	無線バックアップ用受令装置	1式	
①-3	可搬型移動局無線装置	1式	
①-4	同軸避雷器	2台	
①-5	回線終端装置	1台	
①-6	L3スイッチングハブ	1台	
①-7	無線LAN用給電HUB	1台	
①-8	指令情報出力装置	1台	
①-9	署所出動車両表示盤映像制御装置	1台	
②	署所出動車両表示盤	1台	
③	署所用アンプ	1台	
④	共同指令センター直通電話機	1台	
⑤	消防業務支援クライアント端末	-	
⑤-1	デスクトップ	1台	
⑤-2	ノートブック	2台	
⑤-3	プリンタ	1台	
⑥	HUB	1台	
⑦	簡易デジタル半固定無線機	1式	消防団用


原図はA3

凡 例			
	: 新設		: 撤去
	: 更新		: 移設
	: 既設		

版	年月日	設変番号	変 更 事 項	承認	発注者	名称	図名	縮尺	設計	服部	年月日	
					津市	三重中央消防指令センター総合整備工事			検図	牛田	年月日	
					課長	主幹	課長補佐	係長	係	承認	山下	年月日
										図番	S016	



ビーム計画設計株式会社
Beam Planning Corporation

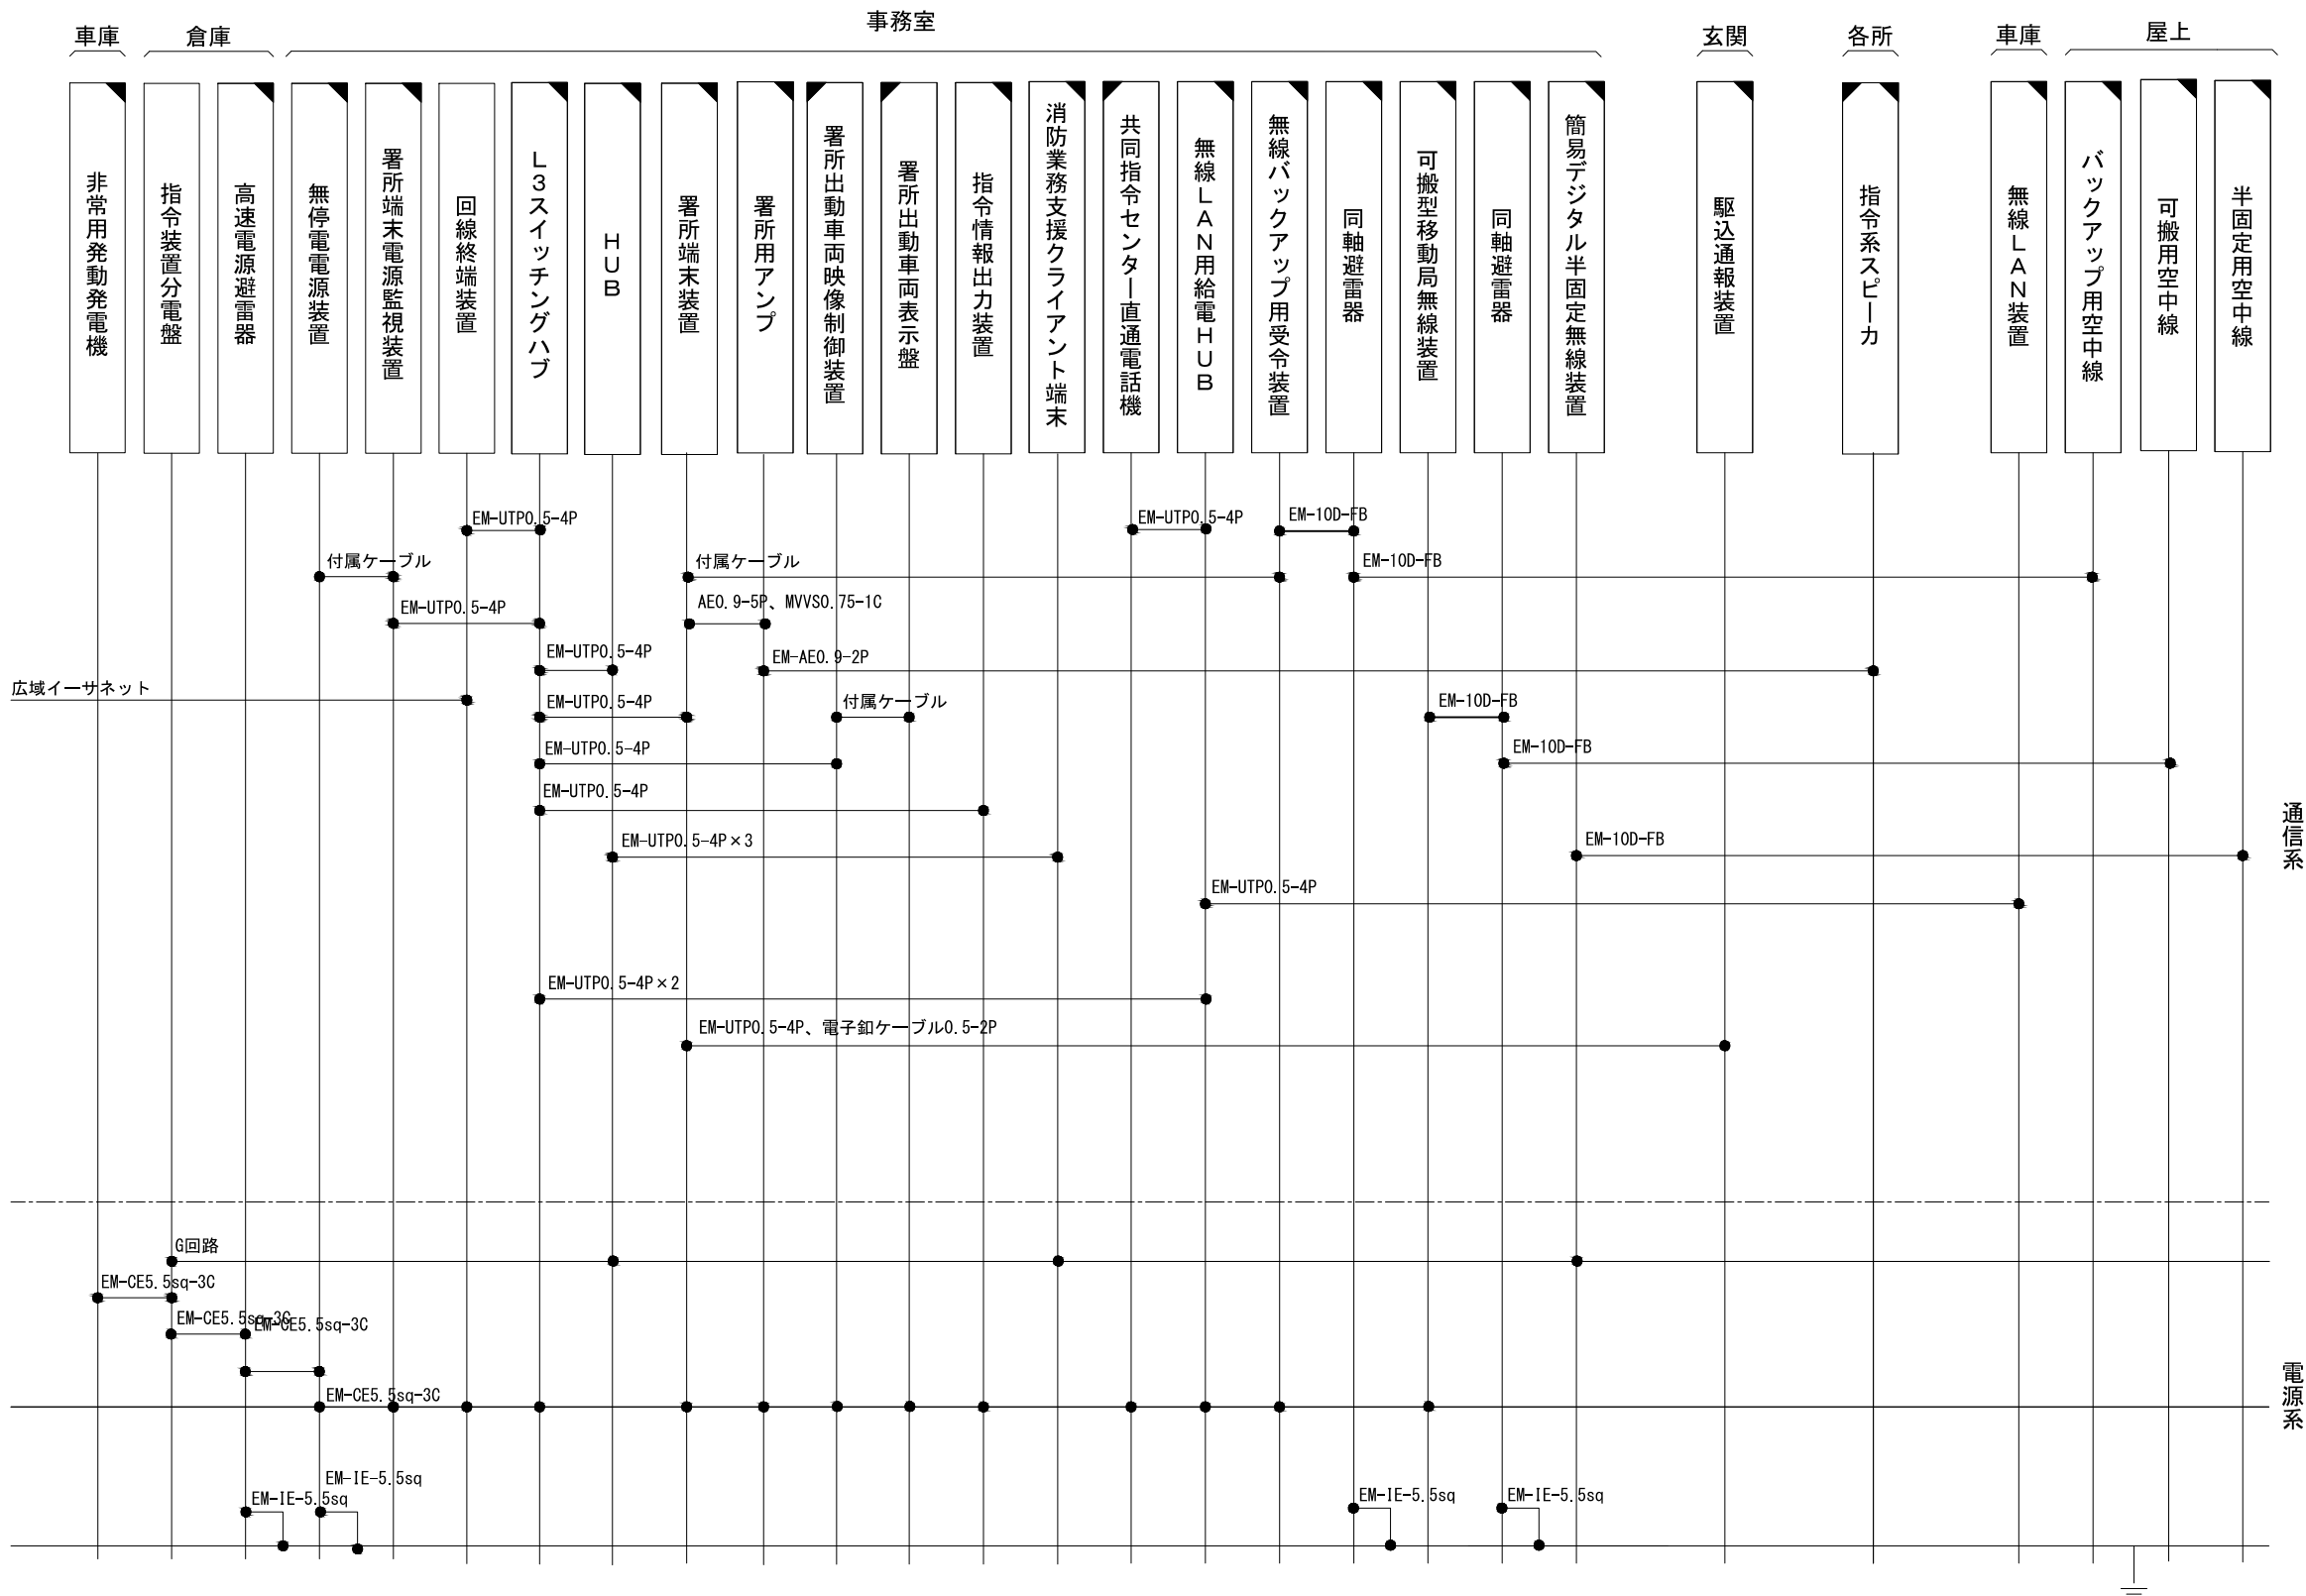

原図はA3

凡 例

：新設

：撤去

：更新

：移設

：既設

指令系スピーカーにはスピーカ(天井型)、スピーカ(壁掛形)、スピーカ(防水型)、スピーカ(屋外型)を含む
消防業務支援クライアント端末にはデスクトップ、ノートブック、プリンタを含む


版	年月日	設変番号	変 更 事 項	承認	発注者	名称	設計	服部	年月日
					津市	三重中央消防指令センター総合整備工事	検図	牛田	年月日
					課長主幹課長補佐係長係	図名	承認	山下	年月日
						鈴鹿市中央消防署東分署 配線系統図	縮尺	図番	S018
						no. scale			



ビーム計画設計株式会社
Beam Planning Corporation



番号	機器名称	数量	備考
①	指令装置分電盤	-	
①-1	高速電源避雷器	1台	
②	駆込通報装置	1台	
③	無線LAN装置	1台	
④	非常用発動発電機	1台	
⑤	指令用放送設備(更新)	-	
⑤-1	ｽﾋﾟｰｶｰ(天井型)	8台	
⑤-2	ｽﾋﾟｰｶｰ(壁掛型)	1台	
⑤-3	ｽﾋﾟｰｶｰ(屋外型)	4台	
⑥	指令用放送設備(新設)	-	
⑥-1	ｽﾋﾟｰｶｰ(防水型)	1台	
⑥-2	ｽﾋﾟｰｶｰ(屋外型)	2台	

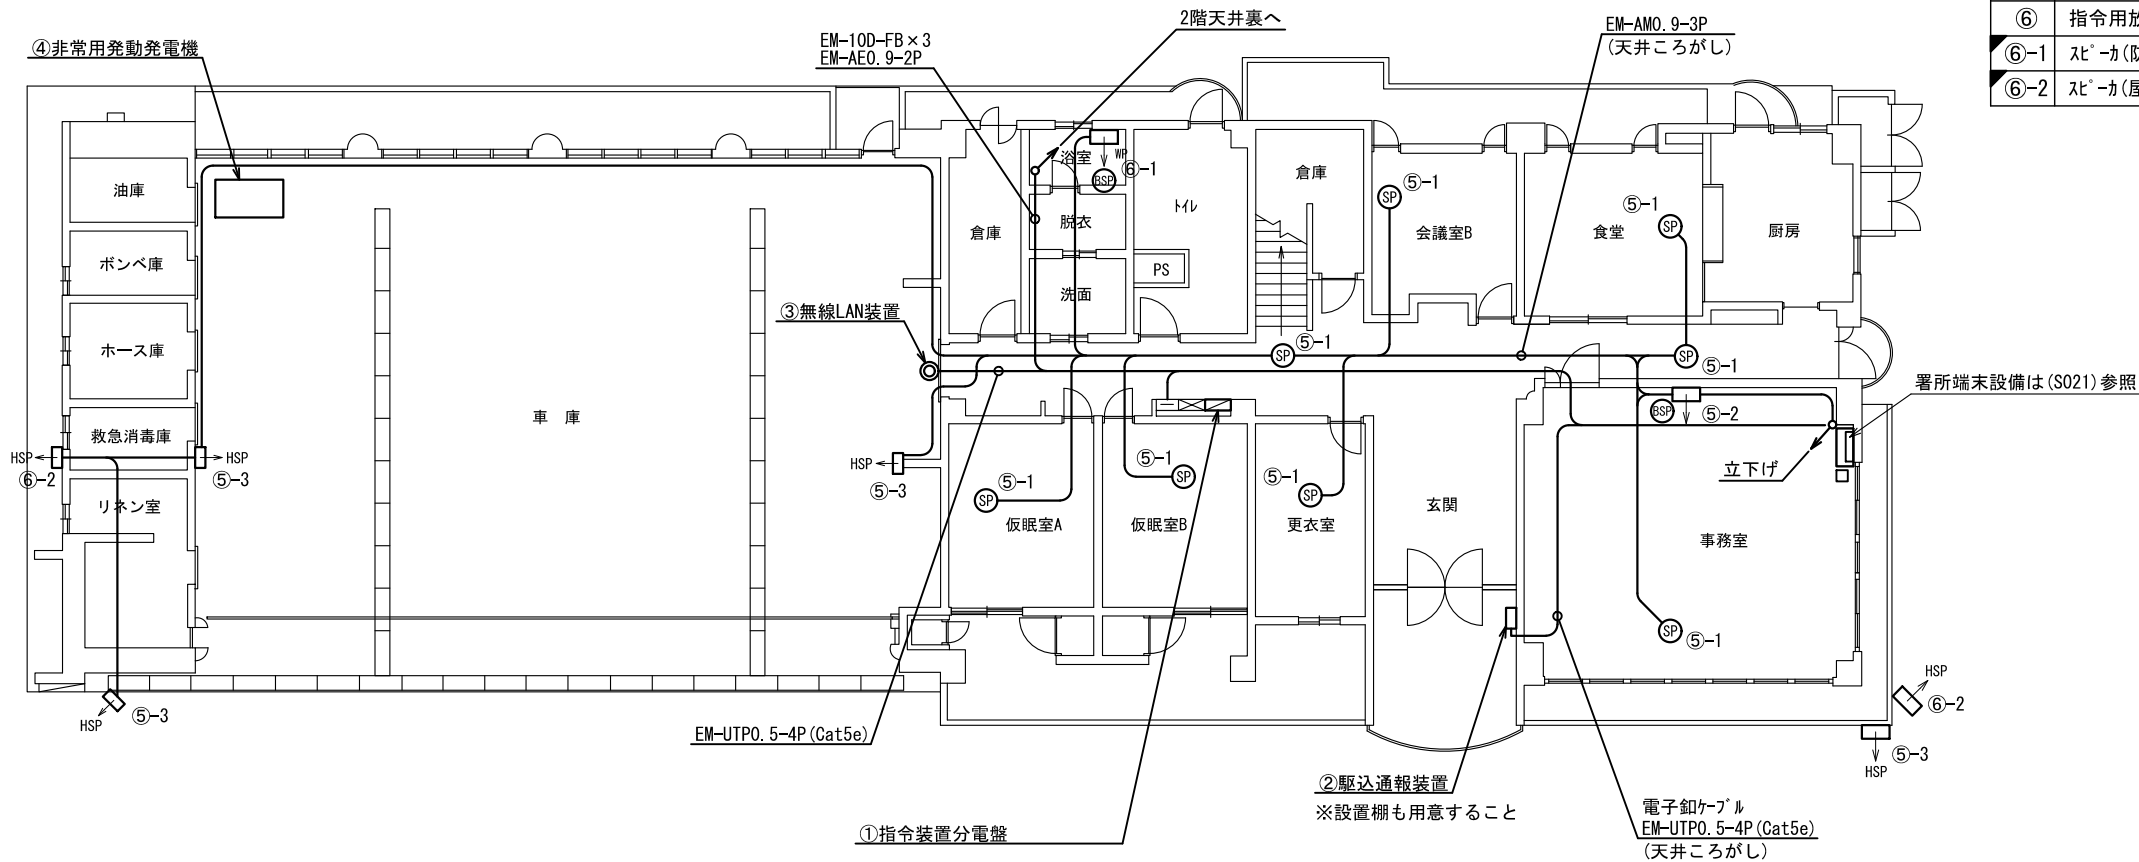


原図はA3

凡 例			
	: 新設		: 撤去
	: 更新		: 移設
	: 既設		

版	年月日	設変番号	変 更 事 項					承認	発注者					名称			ビーム計画設計株式会社 Beam Planning Corporation	設計	服部	年月日	
									津市					三重中央消防指令センター総合整備工事				検図	牛田	年月日	
									課長	主幹	課長補佐	係長	係	図名	縮尺			承認	山下	年月日	
														鈴鹿市中央消防署東分署 1階平面図	1/150			図番	S019		



番号	機器名称	数量	備考
①	指令用放送設備(更新)	-	
①-1	スピーカー(天井型)	4台	ATT付き

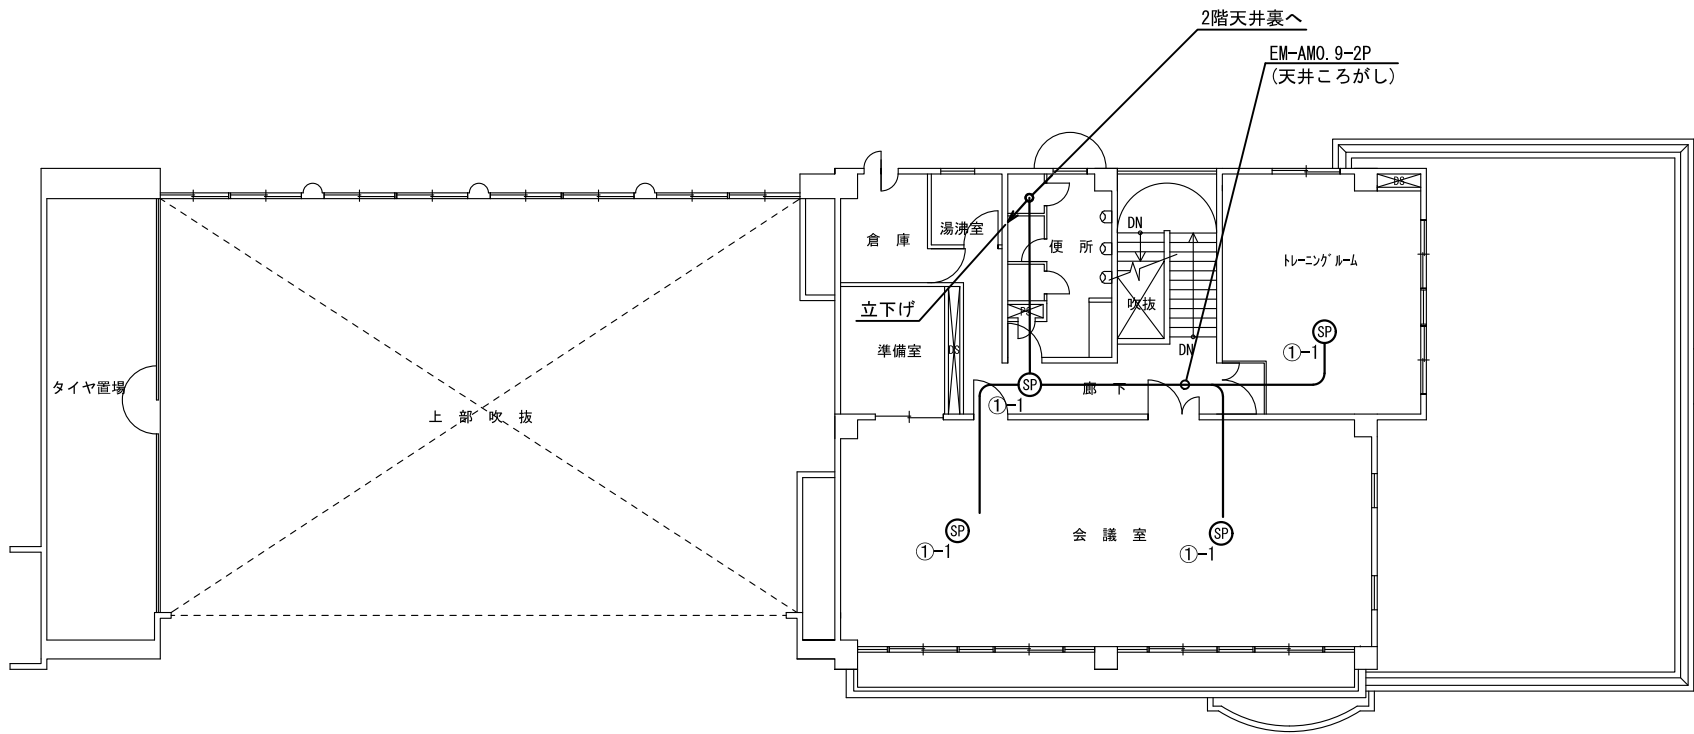


原図はA3

凡 例			
	: 新設		: 撤去
	: 更新		: 移設
	: 既設		

版	年月日	設変番号	変 更 事 項	承認	発注者					名称			ビーム計画設計株式会社 Beam Planning Corporation	設計	服部	年月日	
					津市					三重中央消防指令センター総合整備工事				検図	牛田	年月日	
					課長	主幹	課長補佐	係長	係	図名	縮尺			承認	山下	年月日	
										鈴鹿市中央消防署東分署 2階平面図	1/150			図番	S020		



ビーム計画設計株式会社
Beam Planning Corporation

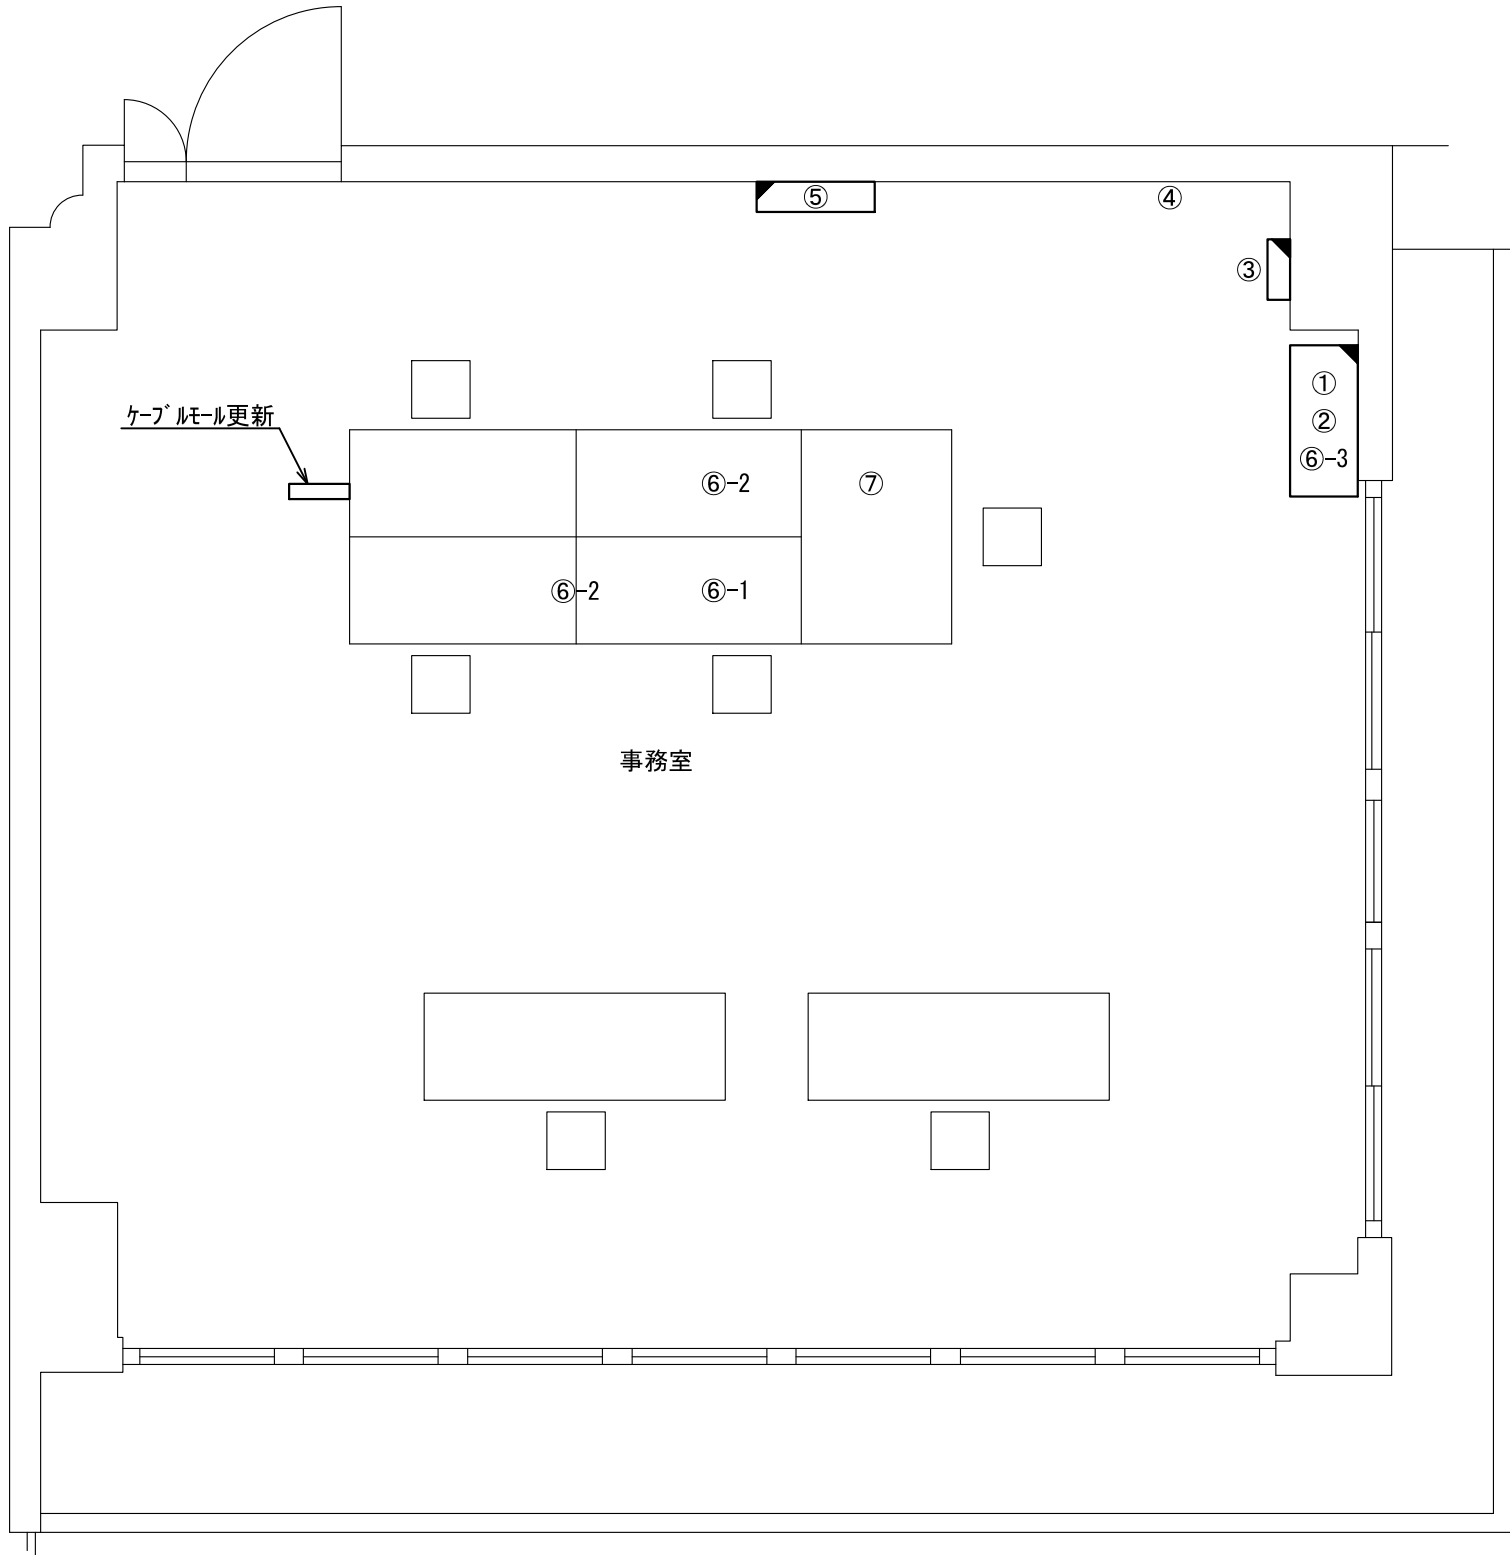

番号	機器名称	数量	備考
①	署所端末ラック	-	
①-1	署所端末装置	1台	
①-2	無線バックアップ用受令装置	1台	
①-3	可搬型移動局無線装置	1台	
①-4	同軸避雷器	2台	
①-5	回線終端装置	1台	
①-6	L3スイッチングハブ	1台	
①-7	無線LAN用給電HUB	1台	
①-8	指令情報出力装置	1台	
①-9	署所出動車両表示盤映像制御装置	1台	
①-10	無停電電源装置	1台	
①-11	署所端末電源監視装置	1台	
②	HUB	1台	
③	署所用アンプ	1台	
④	簡易デジタル半固定無線機	1式	消防団用
⑤	署所出動車両表示盤	1面	
⑥	消防業務支援クライアント端末	-	
⑥-1	デスクトップ	1台	
⑥-2	ノートブック	2台	
⑥-3	プリンタ	1台	
⑦	共同指令センター直通電話機	1台	

原図はA3

凡 例

：新設

：撤去

：更新

：移設


：既設

版	年月日	設変番号	変 更 事 項	承認	発注者	名称	図名	縮尺	設計	服部	年月日	
					津市	三重中央消防指令センター総合整備工事			検図	牛田	年月日	
					課長	主幹	課長補佐	係長	係	承認	山下	年月日
									図番		S021	



ビーム計画設計株式会社
Beam Planning Corporation

番号	機器名称	数量	備考
①	ﾊﾞｯｸｱｯﾌﾟ 用空中線	1基	
②	可搬用空中線	1基	
③	半固定用空中線	1基	

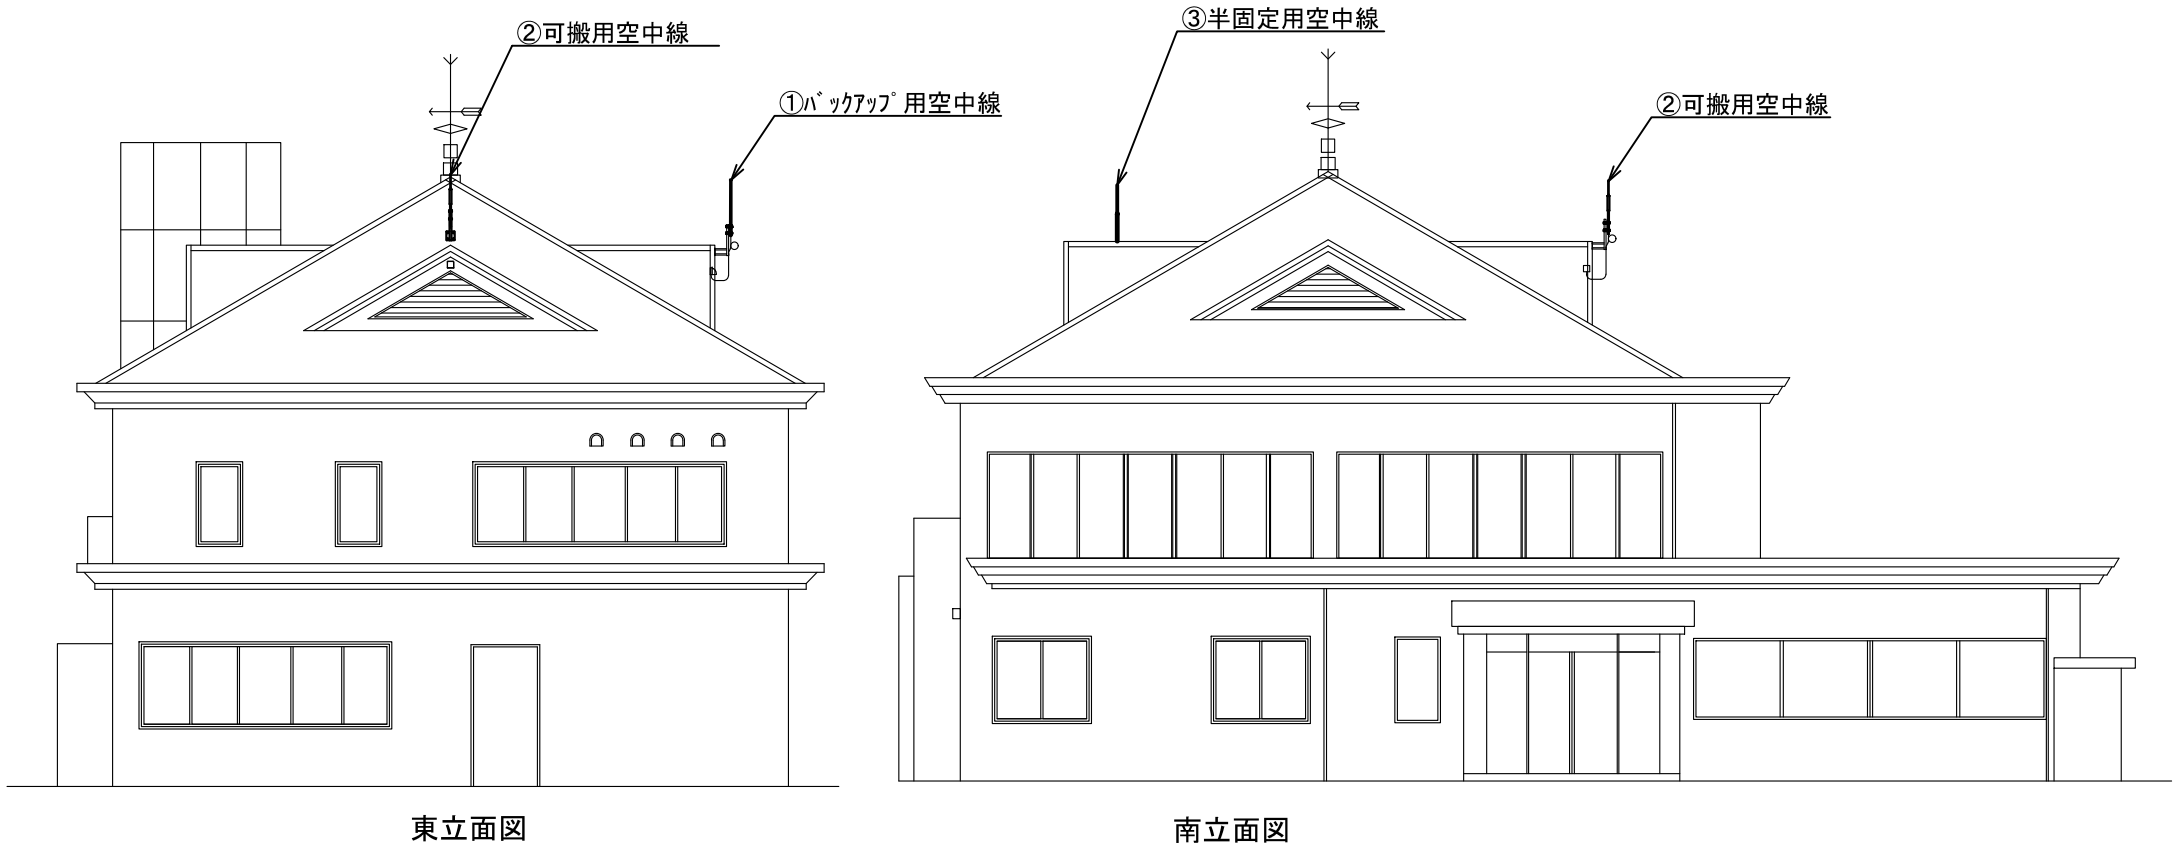

原図はA3

凡 例			
	: 新設		: 撤去
	: 更新		: 移設
	: 既設		

版	年月日	設変番号	変 更 事 項	承認	発注者					名称			ビーム計画設計株式会社 Beam Planning Corporation	設計	服部	年月日	
					津市					三重中央消防指令センター総合整備工事				検図	牛田	年月日	
					課長	主幹	課長補佐	係長	係	図名	縮尺			承認	山下	年月日	
										鈴鹿市中央消防署東分署 空中線機器配置（更新）	1/150			図番	S022		



ビーム計画設計株式会社
Beam Planning Corporation