


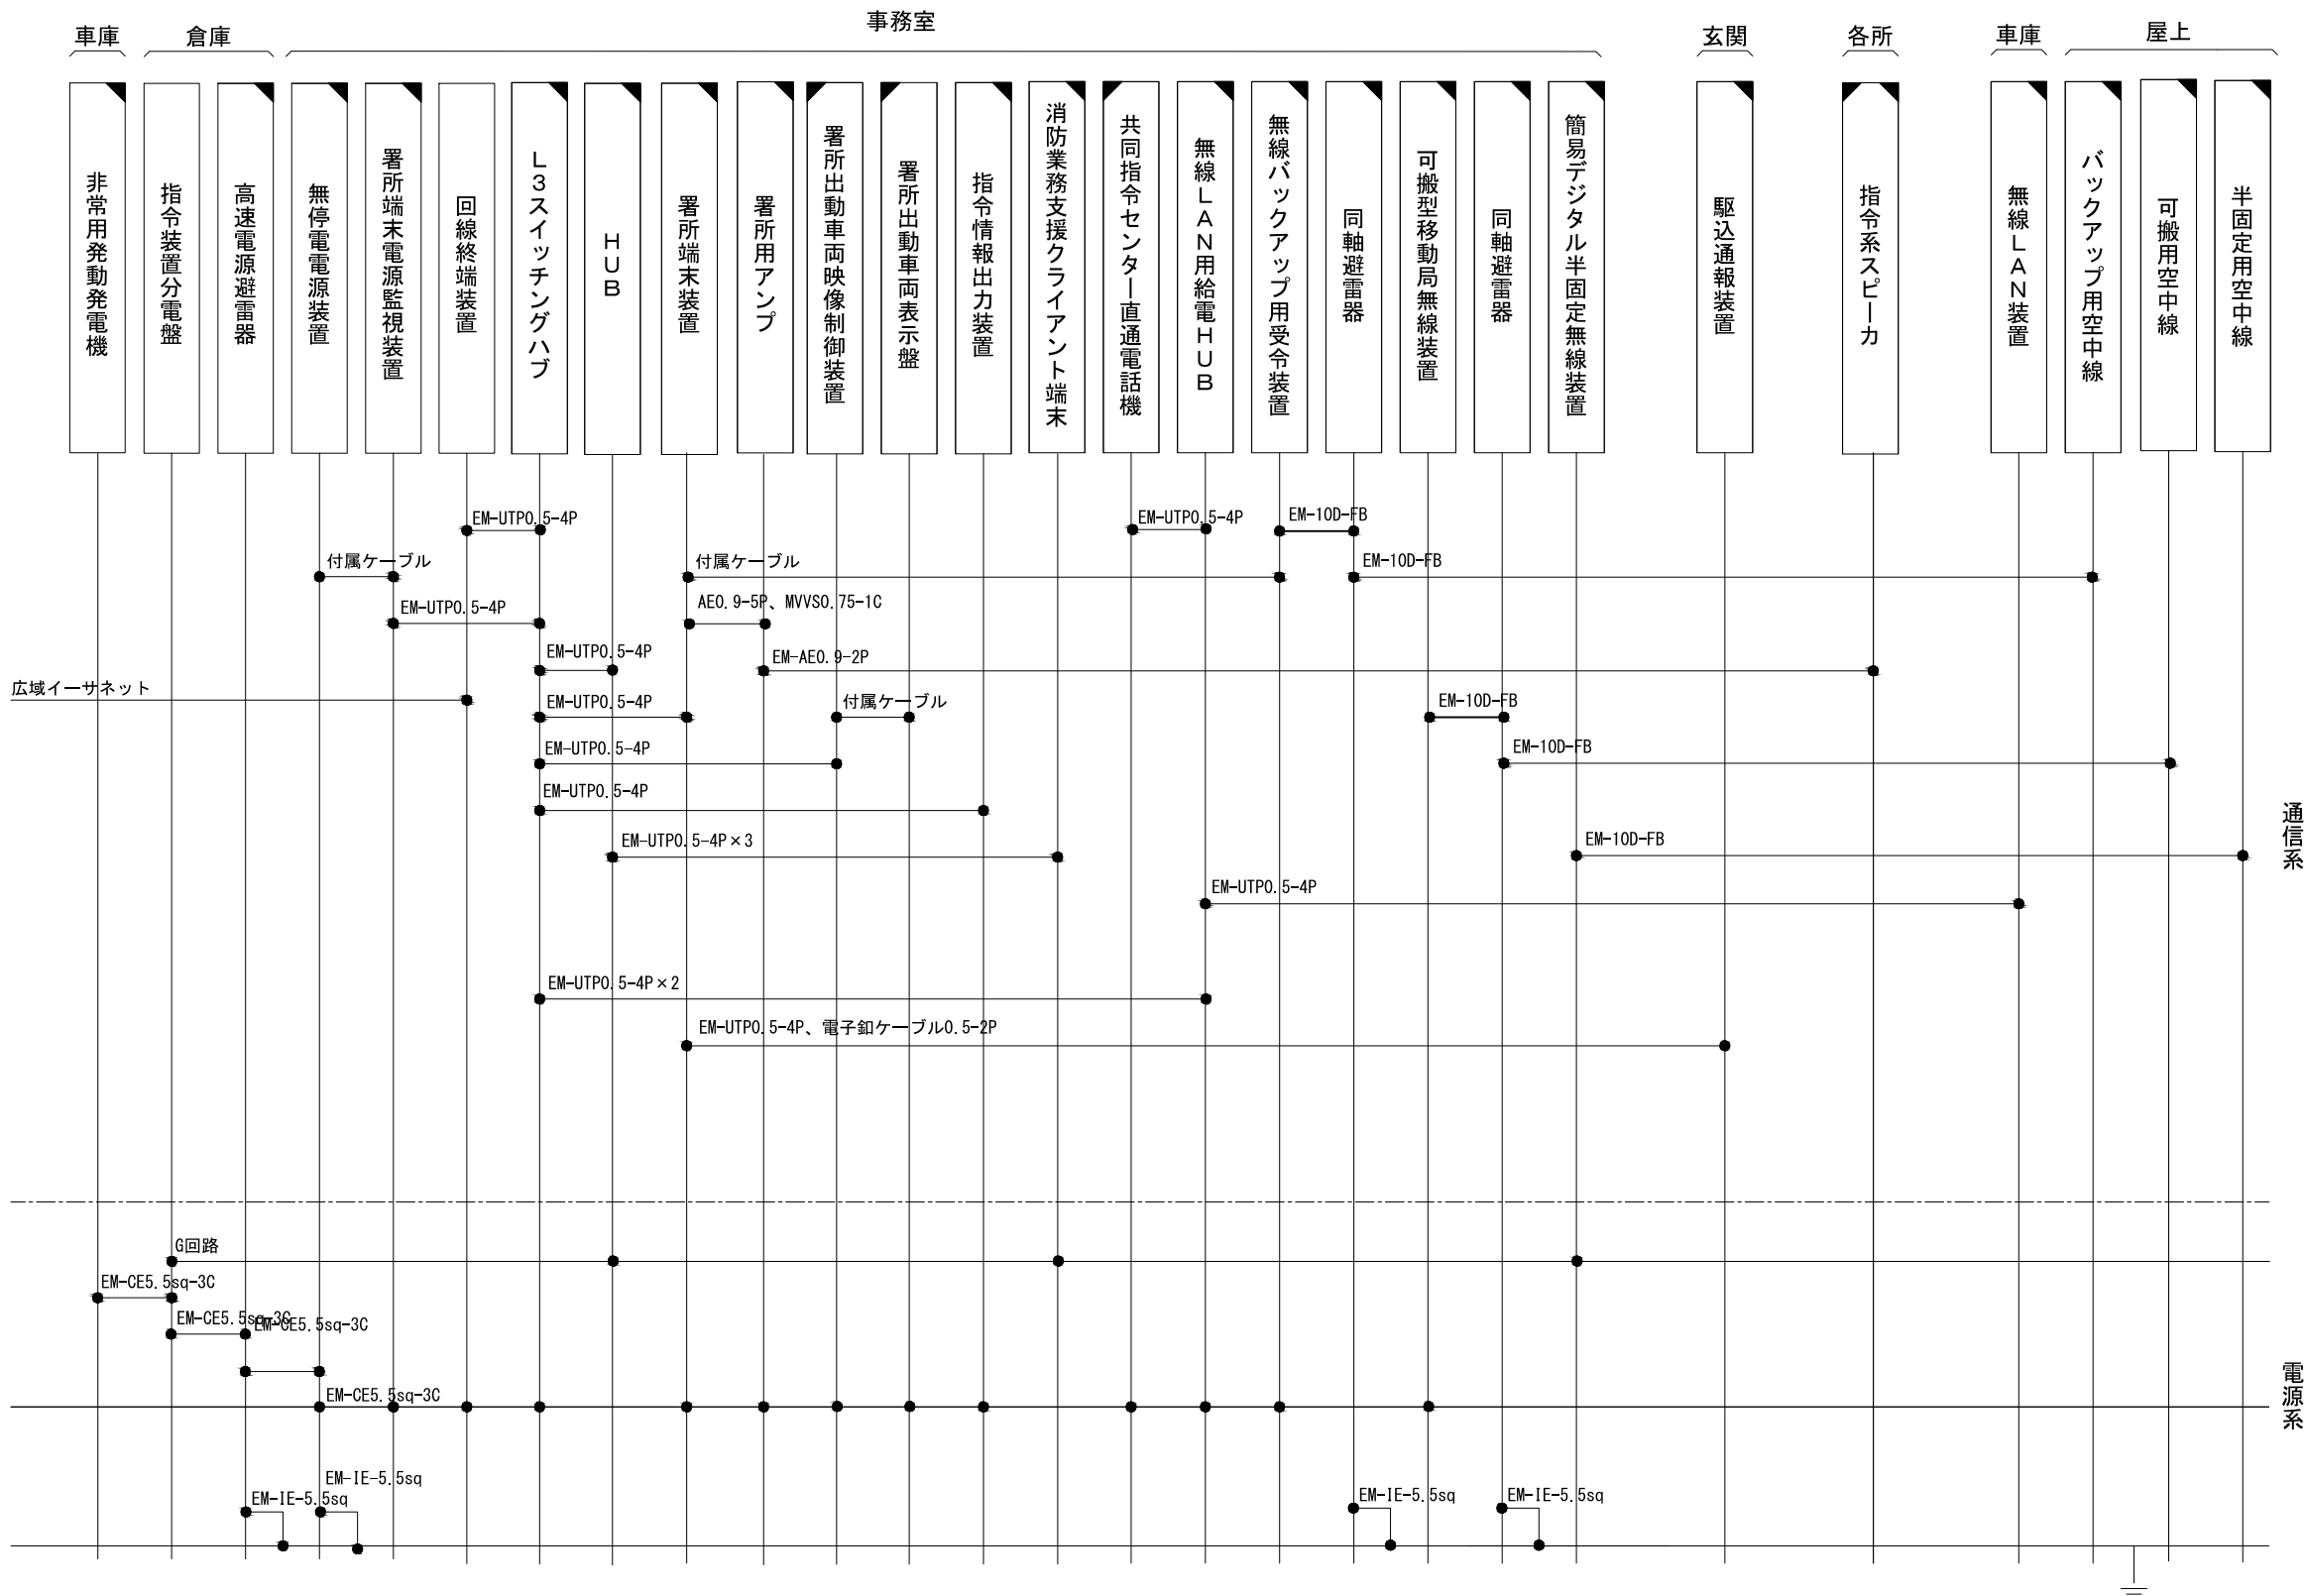

原図はA3

凡 例



	: 新設		: 撤去
	: 更新		: 移設
	: 既設		

指令系スピーカーにはスピーカ(天井型)、スピーカ(壁掛形)、スピーカ(防水型)、スピーカ(屋外型)を含む
消防業務支援クライアント端末にはデスクトップ、ノートブック、プリンタを含む

版	年月日	設変番号	変 更 事 項	承認	発注者	名称	図名	縮尺	設計	服部	年月日
					津市	三重中央消防指令センター総合整備工事	鈴鹿市中央消防署北分署	no. scale	検図	牛田	年月日
					課長	主幹	課長補佐	係長	承認	山下	年月日
									図番		S023



ビーム計画設計株式会社
Beam Planning Corporation

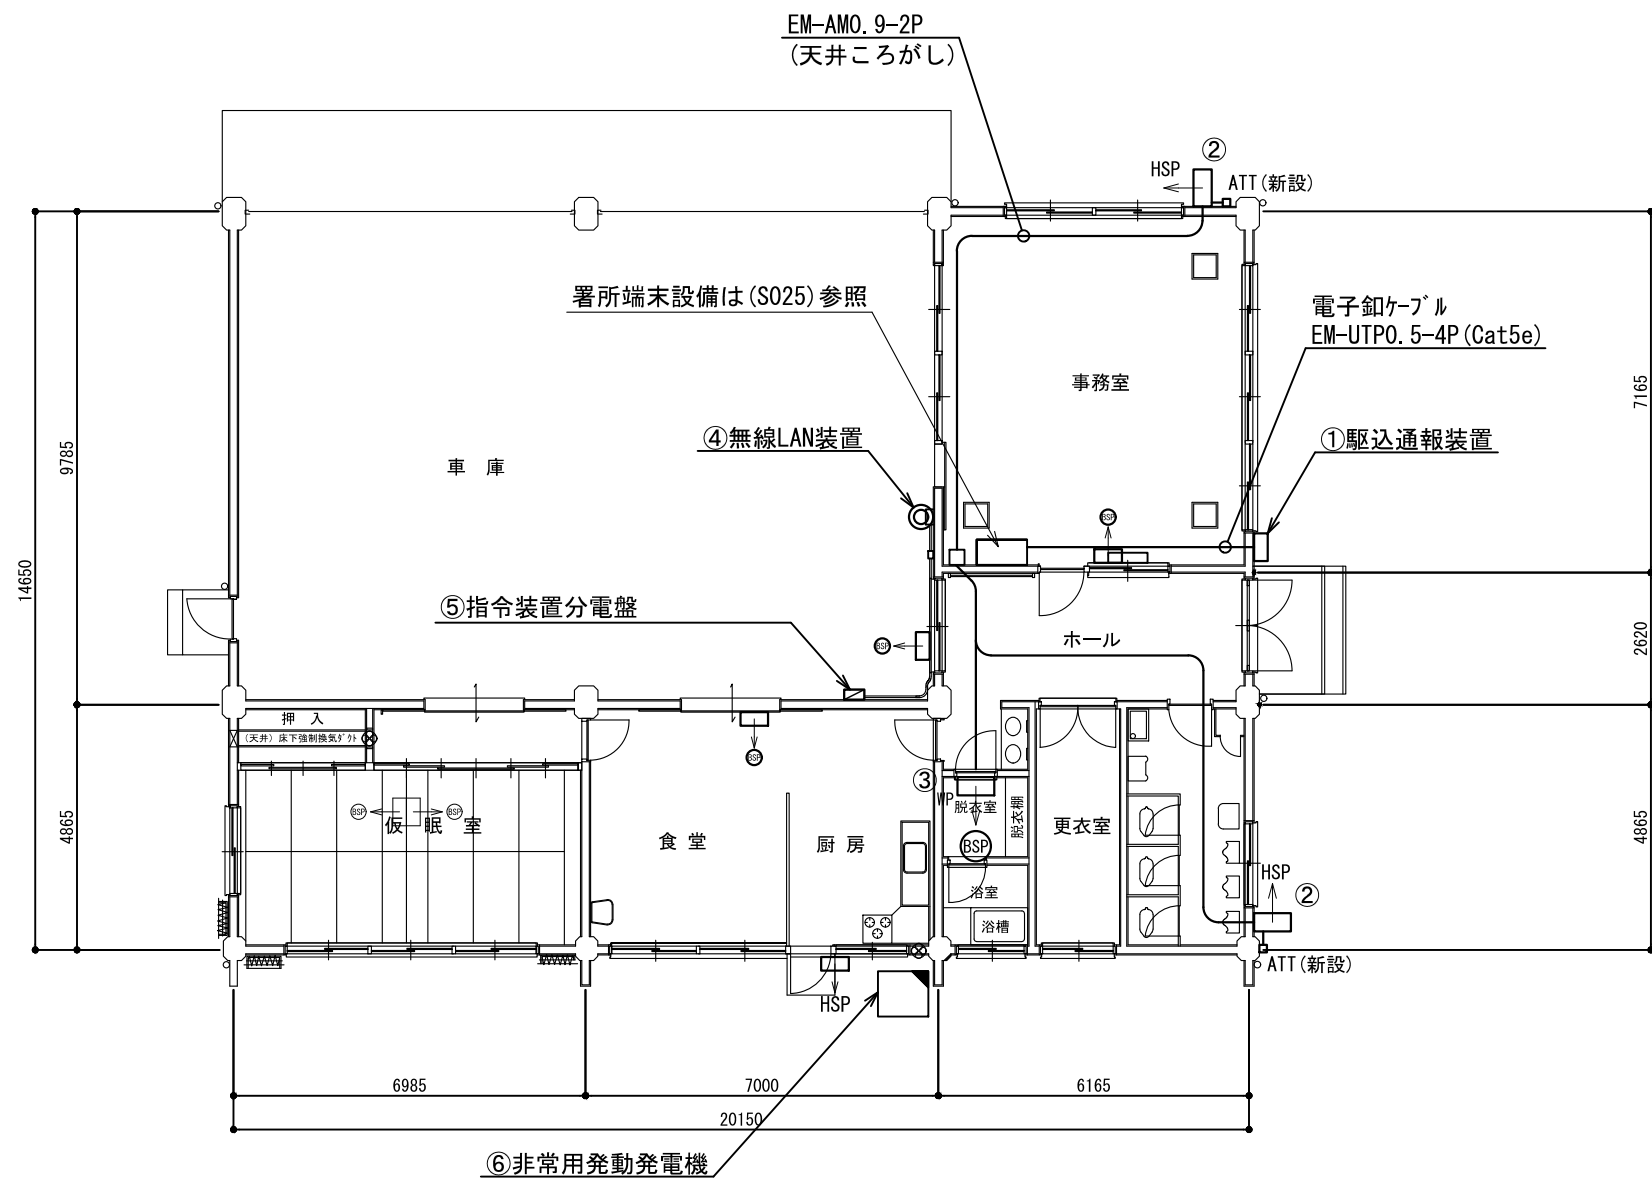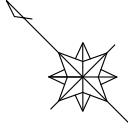

番号	機器名称	数量	備考
①	駆込通報装置	1台	
②	スピーカ(屋外型)	2台	ATT付き
③	スピーカ(防水型)	1台	
④	無線LAN装置	1台	
⑤	指令装置分電盤		
⑤-1	高速電源避雷器	1台	
⑥	非常用発動発電機	1台	

原図はA3

凡 例

：新設

：撤去


：更新

：移設

：既設

版	年月日	設変番号	変 更 事 項	承認	発注者	名称	図名	縮尺	設計	検図	承認	図番	服部	年月日
					津市	三重中央消防指令センター総合整備工事	鈴鹿市中央消防署北分署 1階平面図	1/150					山下	年月日
					課長	主幹	課長補佐	係長	係					年月日
														S024


 **ビーム計画設計株式会社**
Beam Planning Corporation

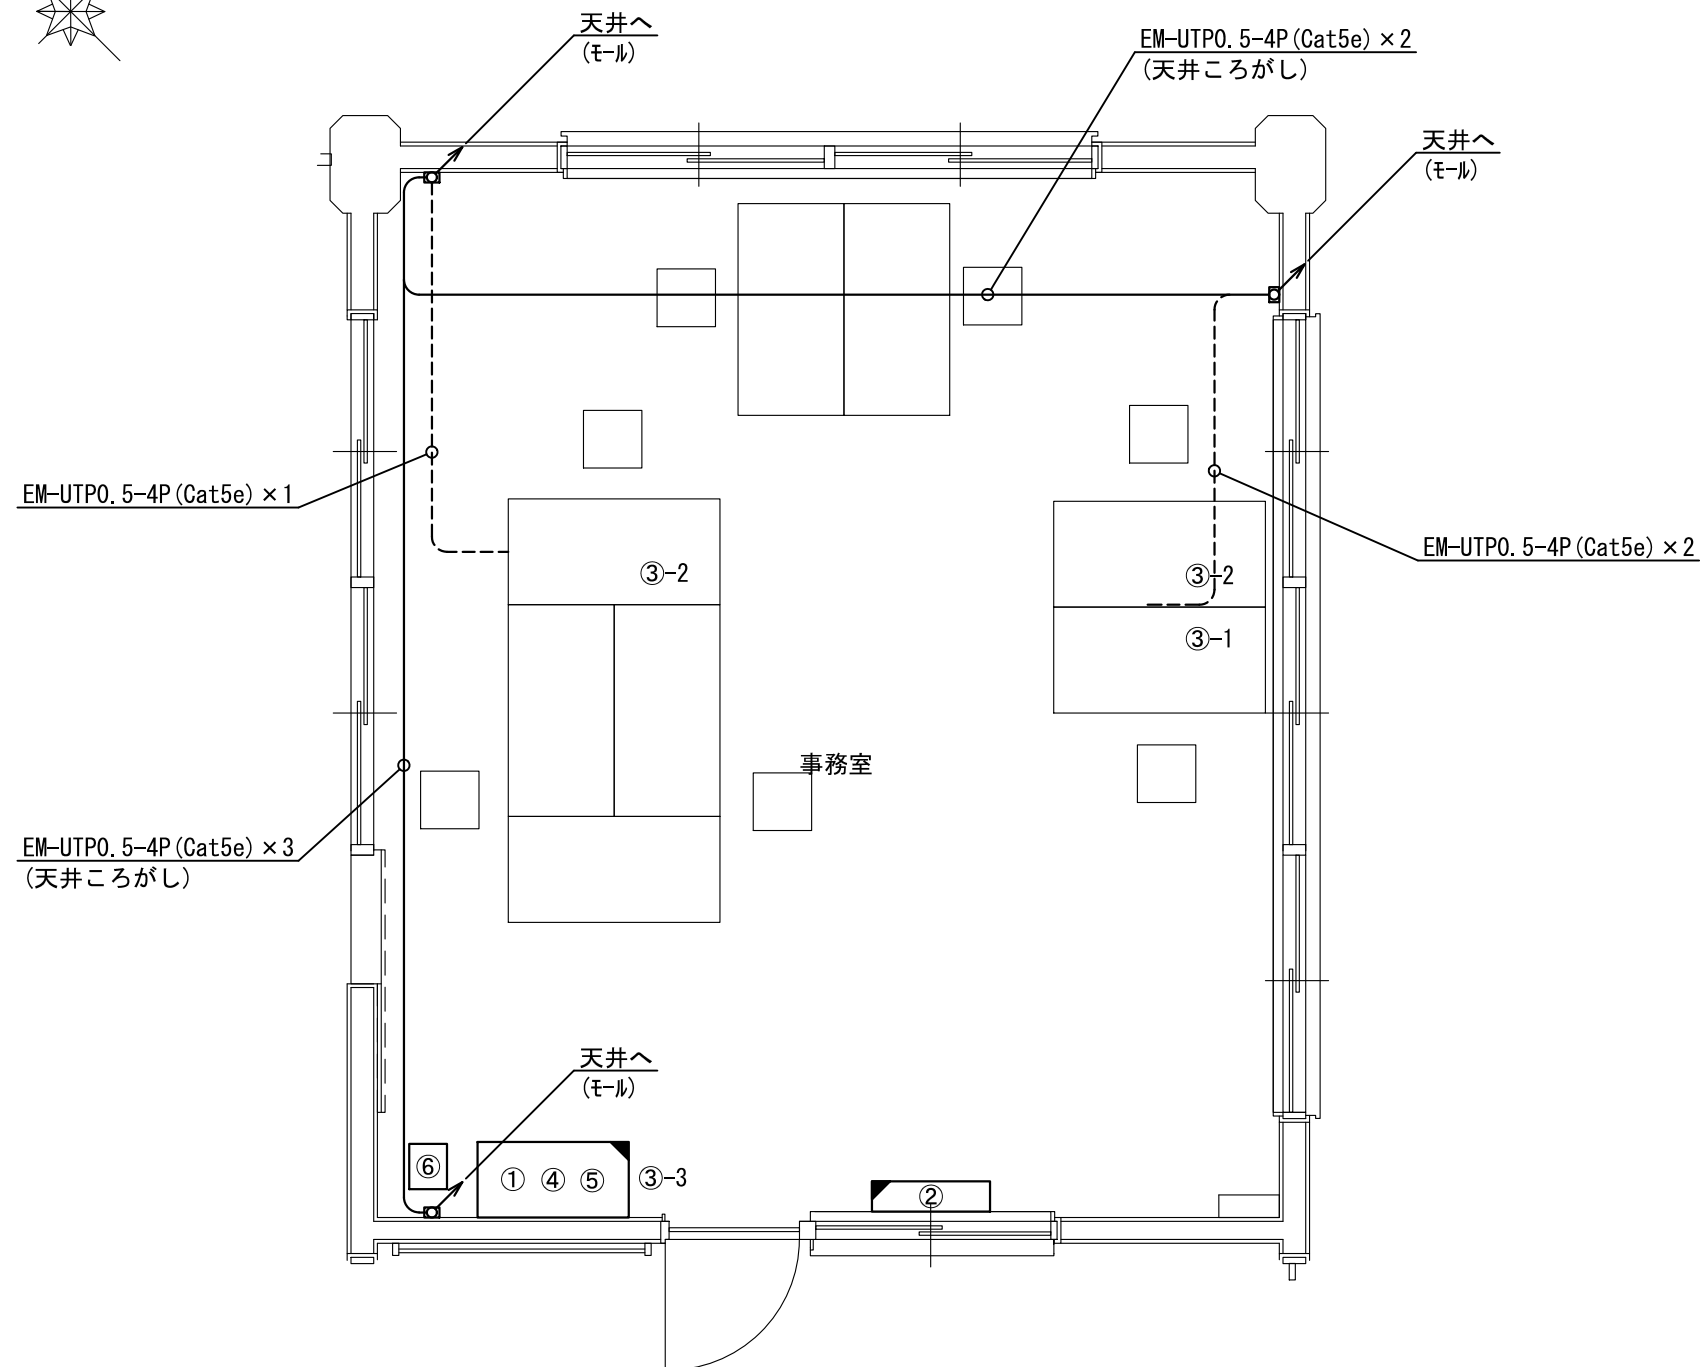

原図はA3

版	年月日	設変番号	変 更 事 項	承認	発注者					名称		 ビーム計画設計株式会社 Beam Planning Corporation	設計	服部	年月日	
					津市					三重中央消防指令センター総合整備工事			検図	牛田	年月日	
					課長	主幹	課長補佐	係長	係	図名	縮尺		承認	山下	年月日	
										鈴鹿市中央消防署北分署 1階事務室機器配置（更新）	1/50		図番	S025		

番号	機器名称	数量	備考
①	ﾊﾞｯｸｱｯﾌﾟ 用空中線	1基	
②	可搬用空中線	1基	
③	半固定用空中線	1基	

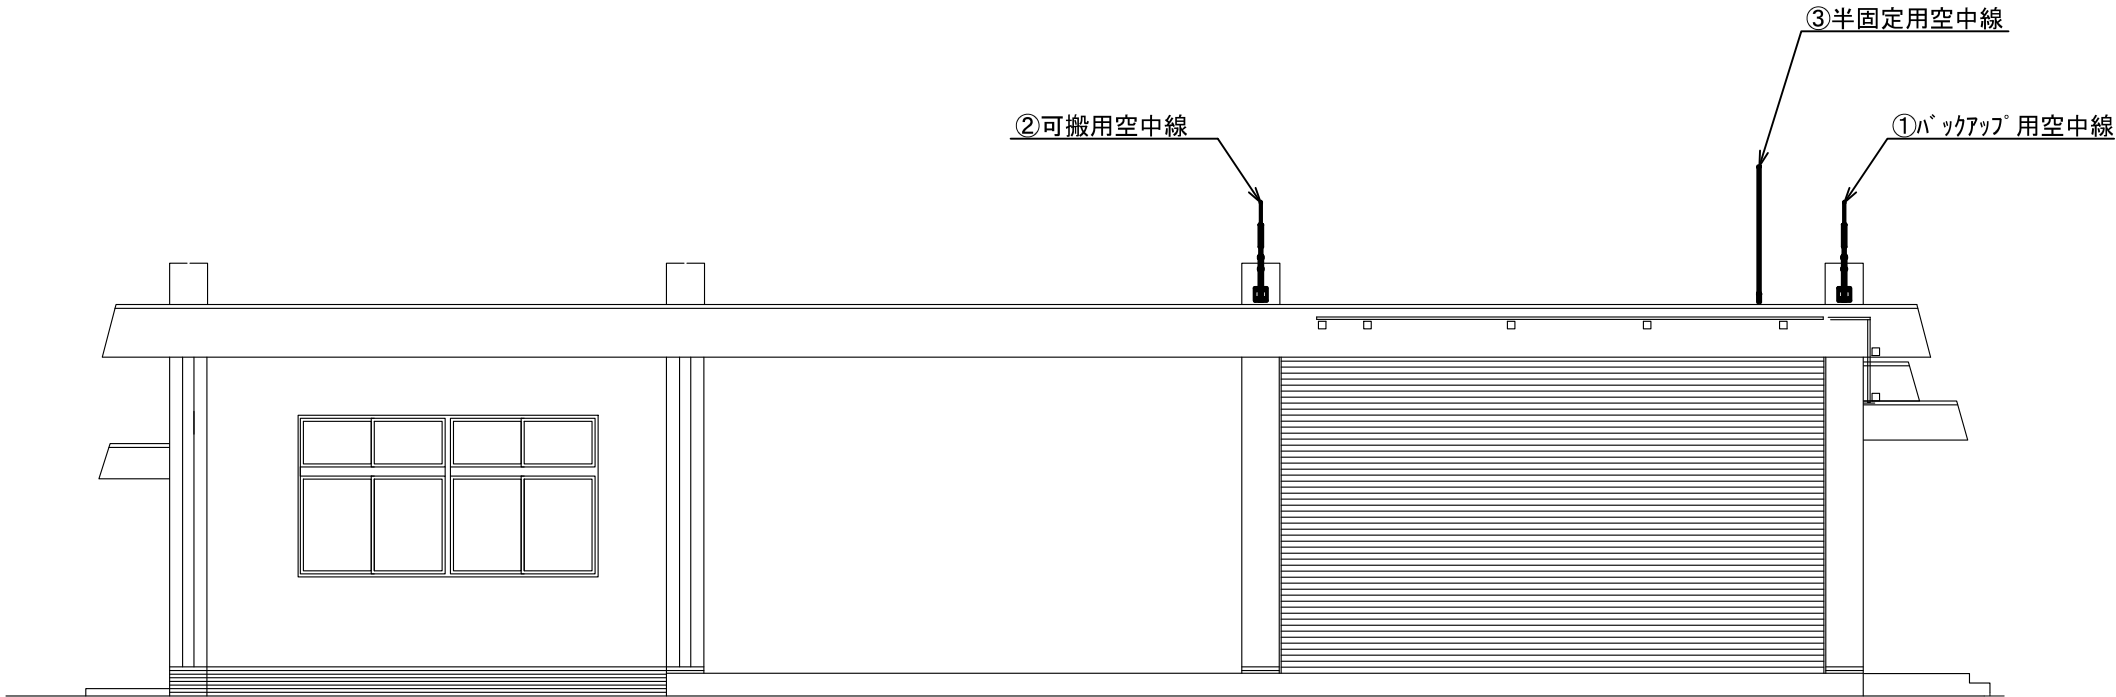

西立面図


原図はA3

凡 例			
	: 新設		: 撤去
	: 更新		: 移設
	: 既設		

版	年月日	設変番号	変 更 事 項	承認	発注者					名称			ビーム計画設計株式会社 Beam Planning Corporation	設計	服部	年月日			
					津市					三重中央消防指令センター総合整備工事				検図	牛田	年月日			
					課長	主幹	課長補佐	係長	係	図名	縮尺			鈴鹿市中央消防署北分署 空中線機器配置（更新）	1/100	承認	山下	年月日	
																図番	S026		



ビーム計画設計株式会社
Beam Planning Corporation

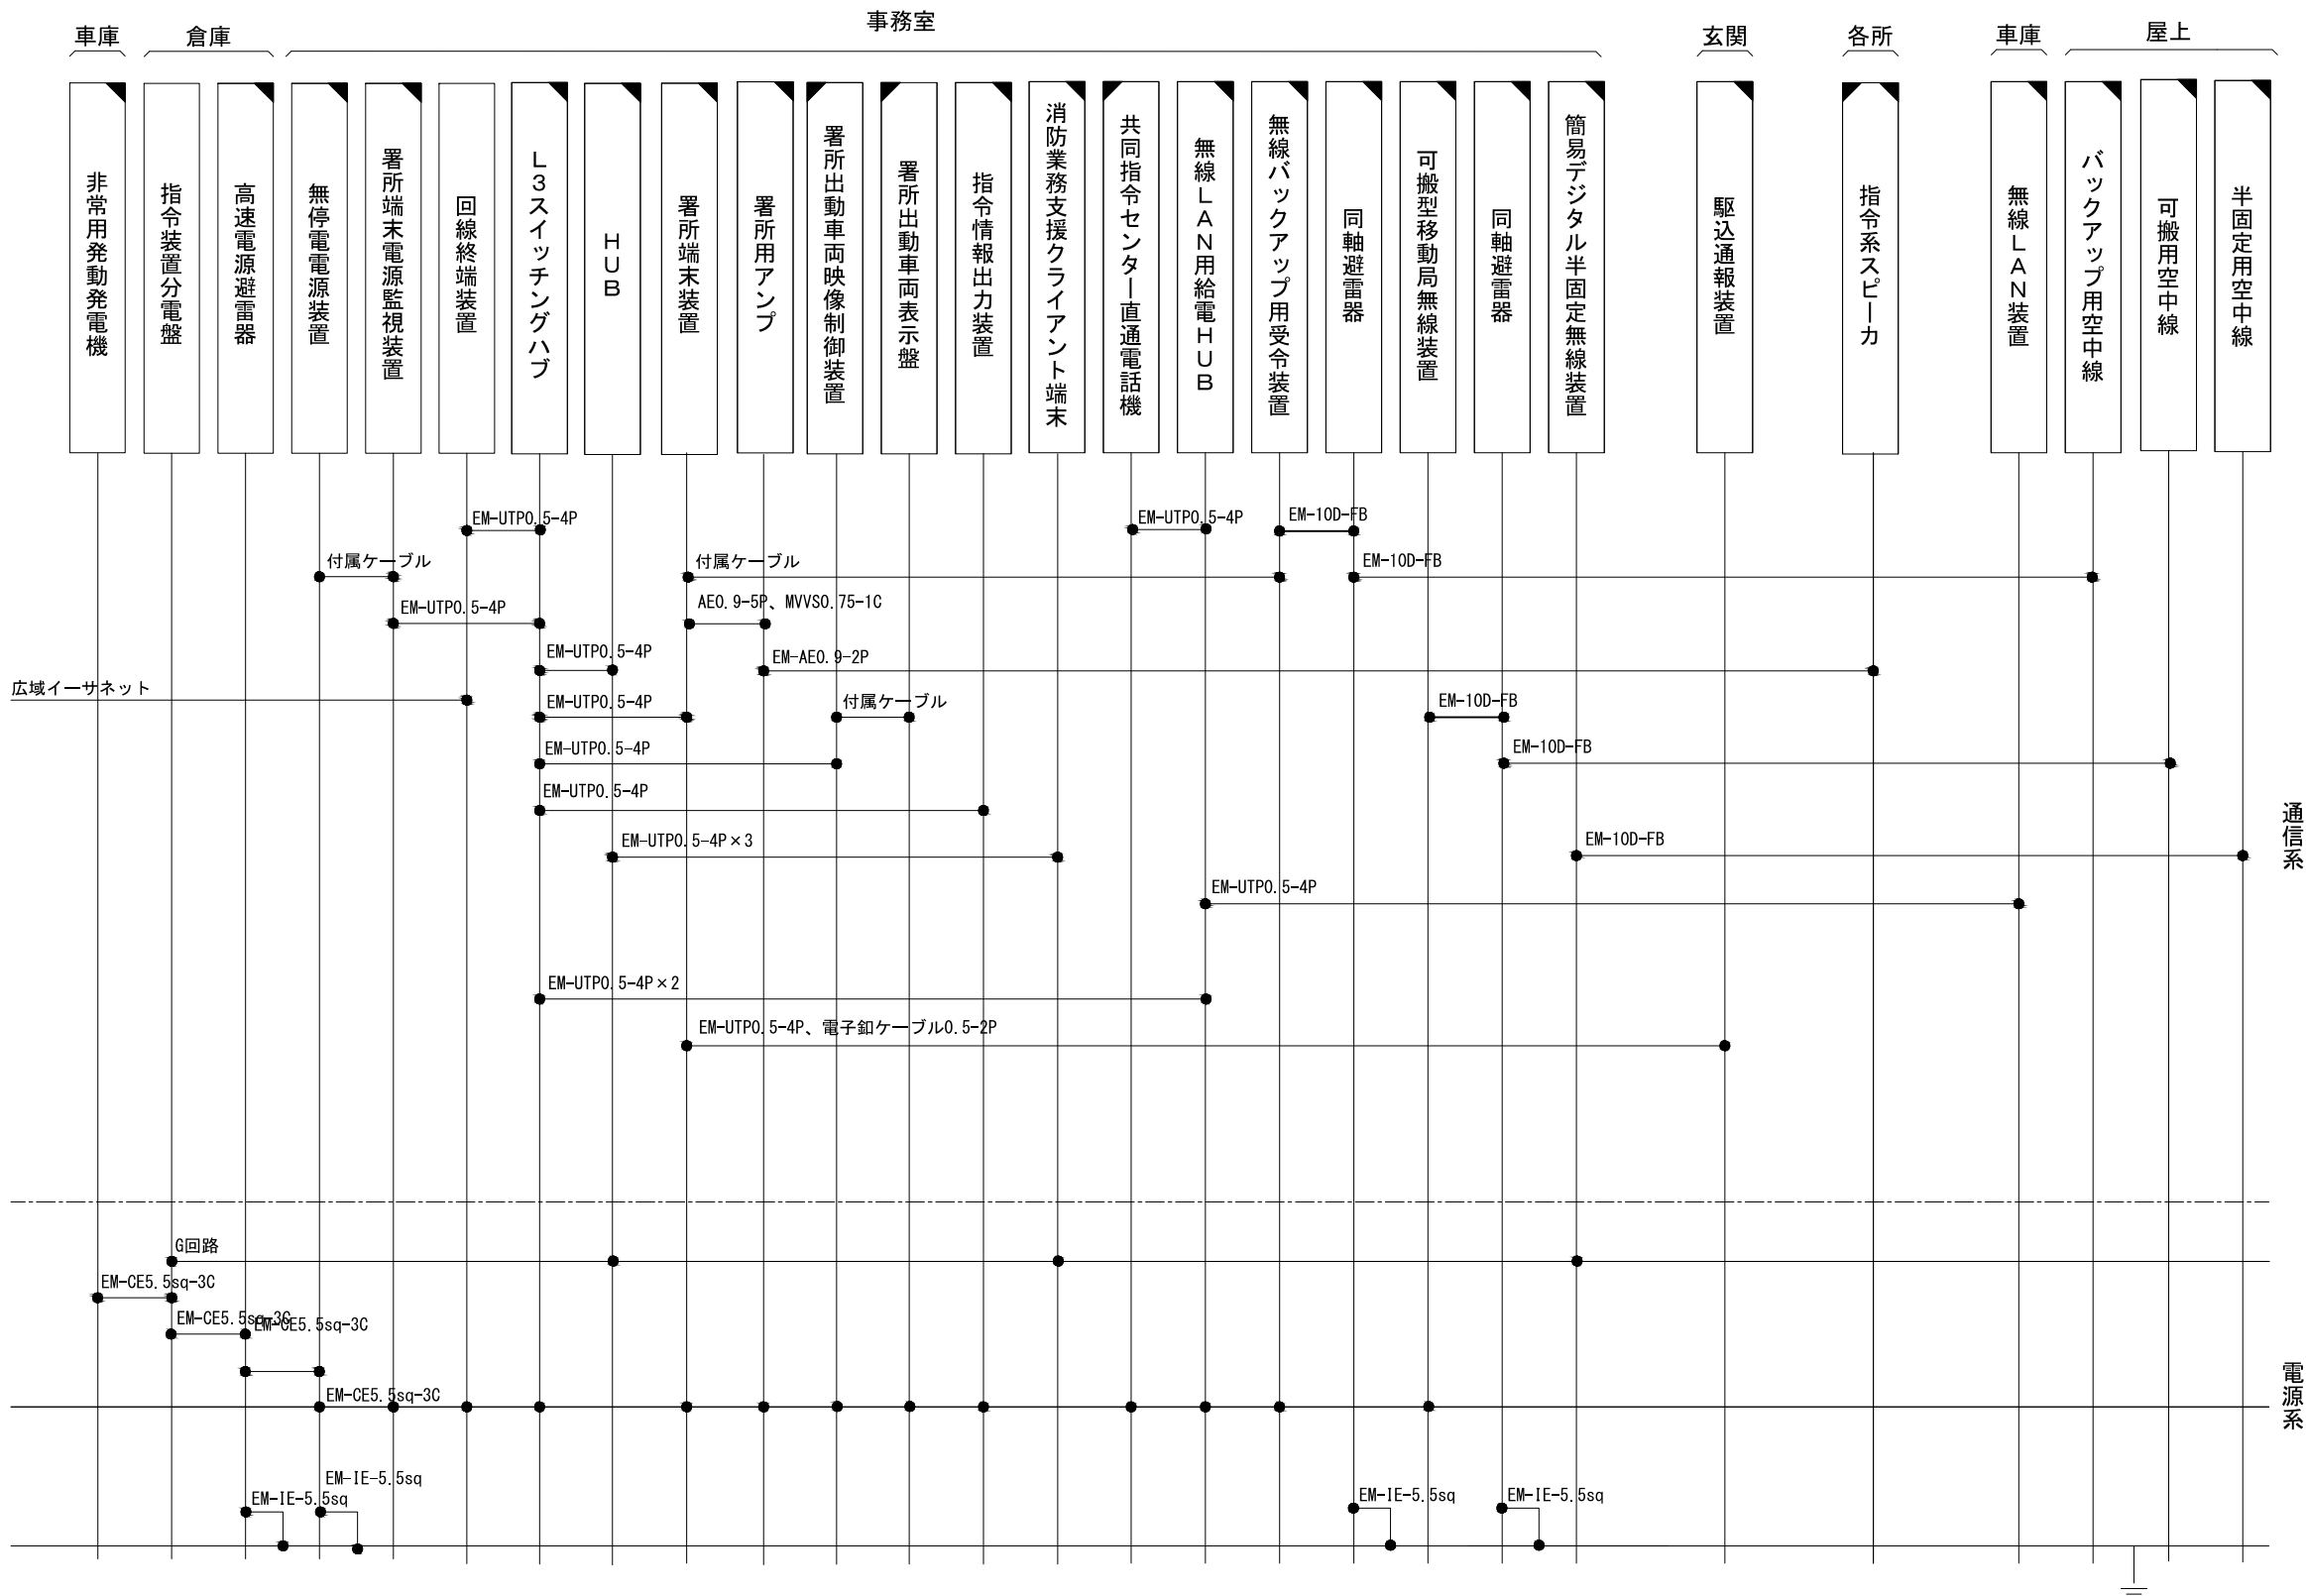

原図はA3

凡 例


	: 新設		: 撤去
	: 更新		: 移設
	: 既設		

指令系スピーカーにはスピーカ(天井型)、スピーカ(壁掛形)、スピーカ(防水型)、スピーカ(屋外型)を含む
消防業務支援クライアント端末にはデスクトップ、ノートブック、プリンタを含む


版	年月日	設変番号	変 更 事 項	承認	発注者	名称	図名	縮尺	設計	服部	年月日
					津市	三重中央消防指令センター総合整備工事	鈴鹿市中央消防署鈴峰分署配線系統図	no. scale	検図	牛田	年月日
					課長	主幹	課長補佐	係長	承認	山下	年月日
									図番		S027



ビーム計画設計株式会社
Beam Planning Corporation

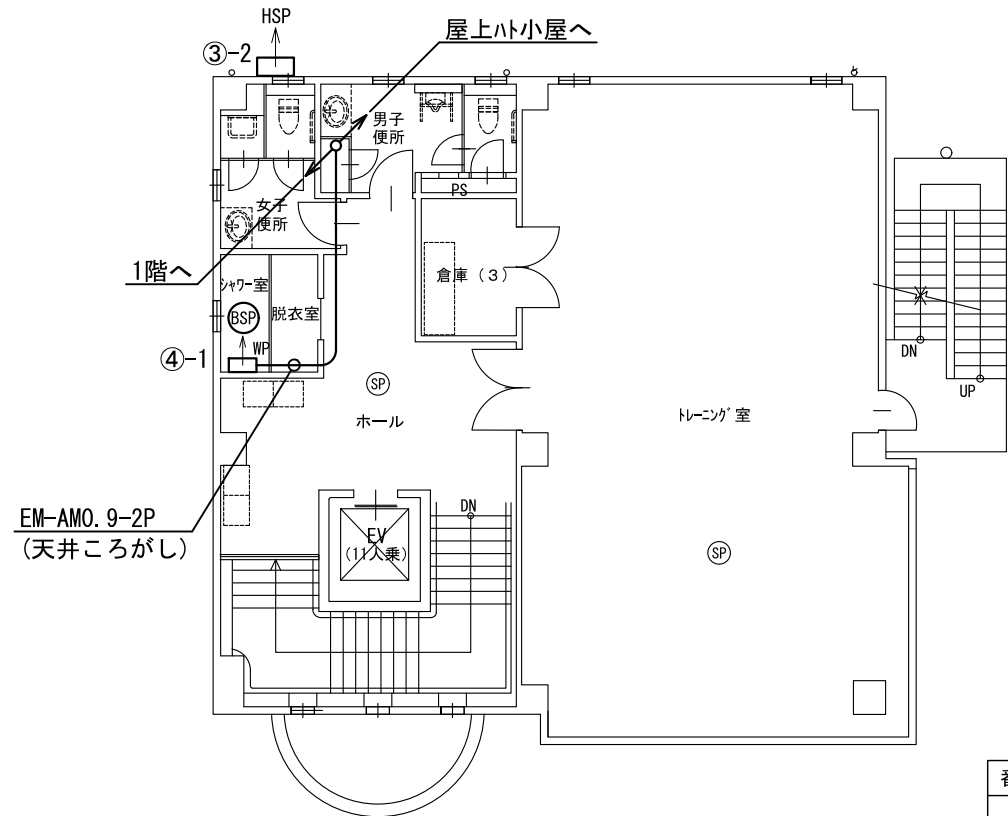

46.800											
2.600	4.000	4.000	4.000	4.000	3.000	2.500	2.000	7.500	6.000	4.350	2.850

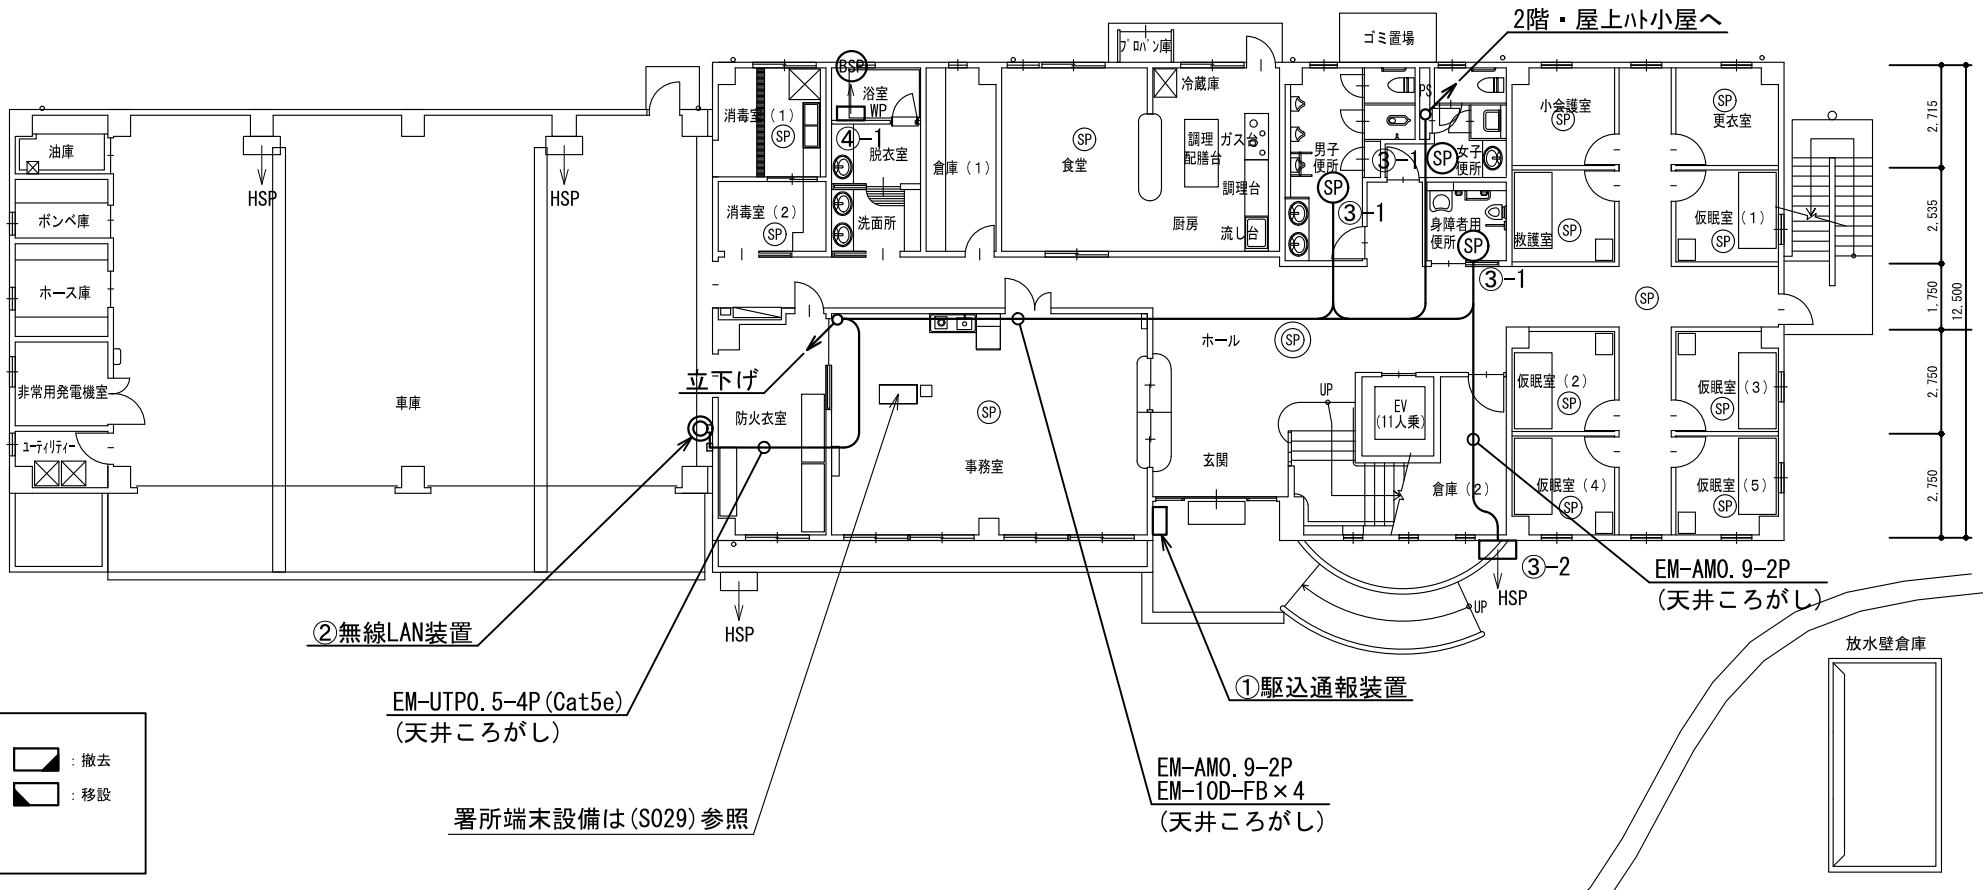

番号	機器名称	数量	備考
①	駆込通報装置	1台	
②	無線LAN装置	1台	
③	指令用放送設備(更新)	-	
③-1	スピーカー(天井型)	3台	
③-2	スピーカー(屋外型)	2台	
④	指令用放送設備(新設)	-	
④-1	スピーカー(防水型)	2台	


原図はA3

凡 例			
	: 新設		: 撤去
	: 更新		: 移設
	: 既設		

版	年月日	設変番号	変 更 事 項	承認	発注者	名称	設計	服部	年月日
					津市	三重中央消防指令センター総合整備工事	検図	牛田	年月日
					課長	主幹	課長補佐	係長	係
						図名	縮尺		
						鈴鹿市中央消防署鈴峰分署 1階平面図	1/200		
							S028		



ビーム計画設計株式会社
Beam Planning Corporation

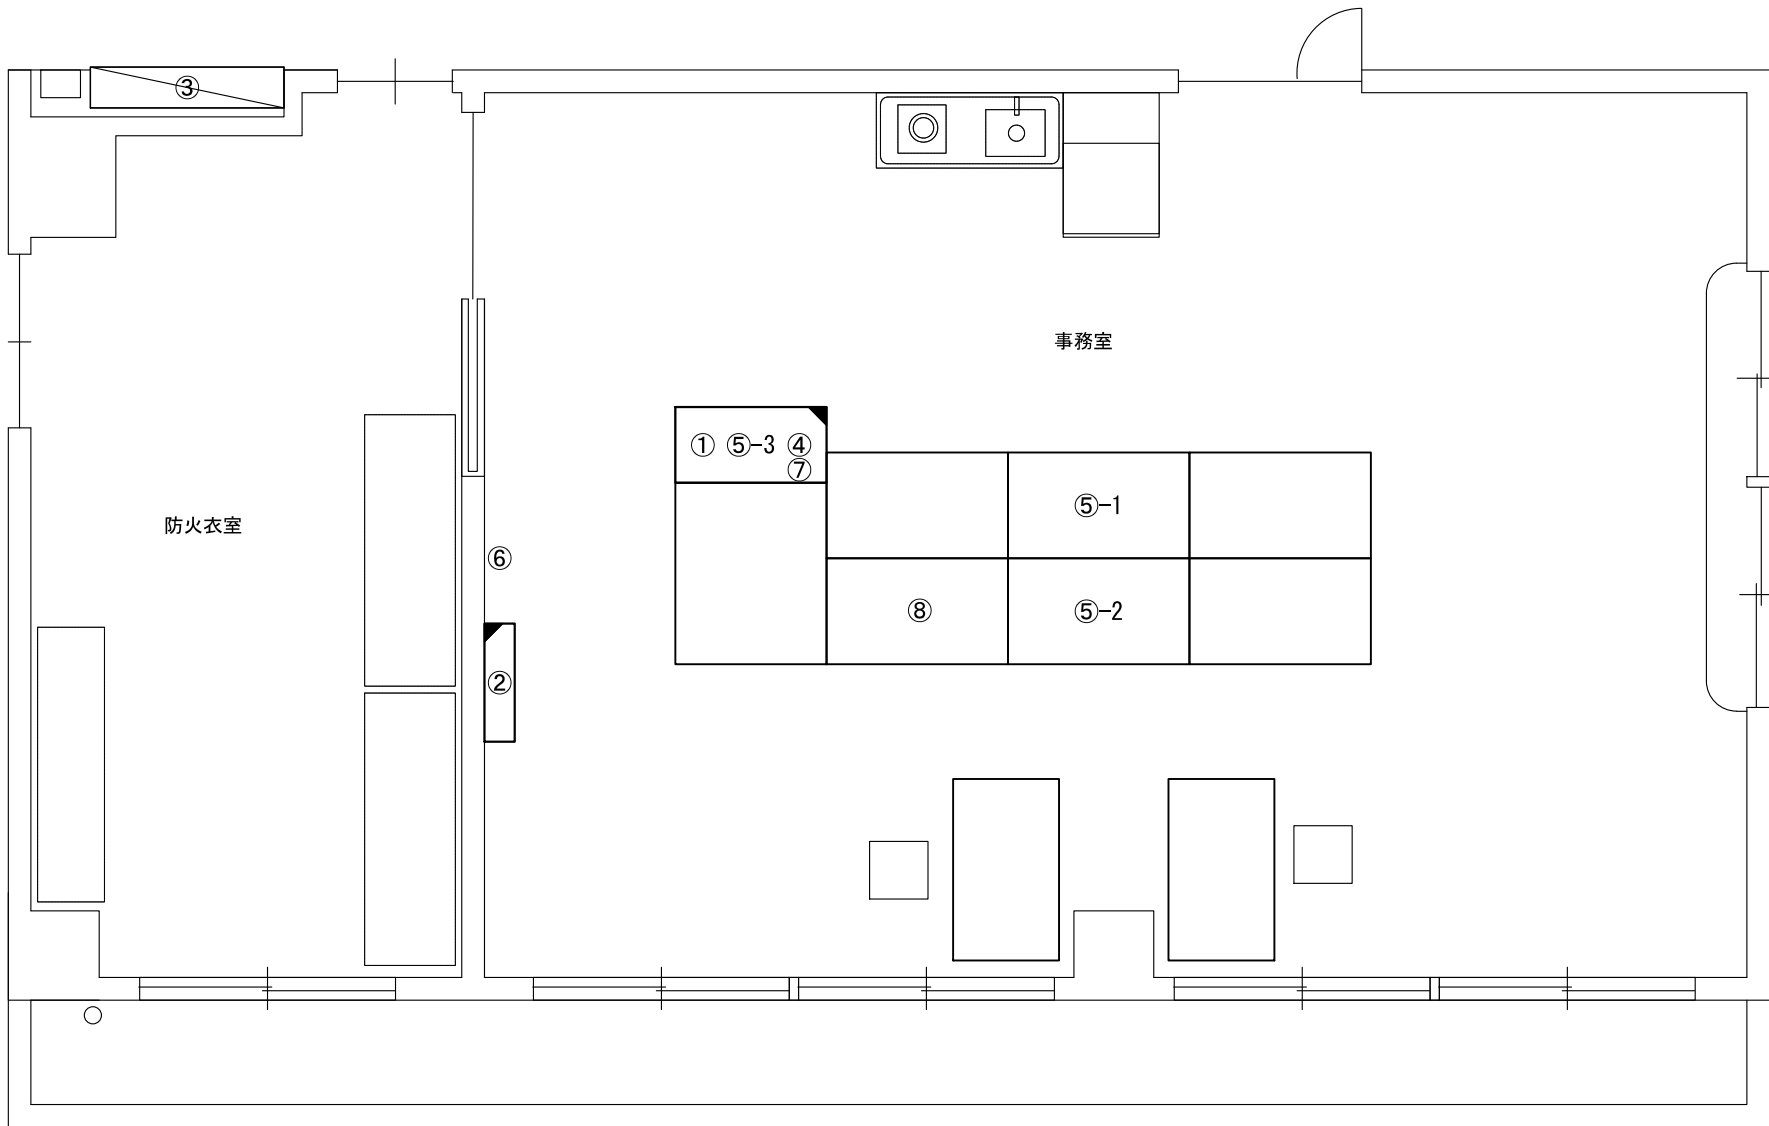

番号	機器名称	数量	備考
①	署所端末ラック	-	
①-1	署所端末装置	1台	
①-2	無線ﾊﾞｯｸｱｯﾌﾟ用受令装置	1台	
①-3	可搬型移動局無線装置	1台	
①-4	同軸避雷器	2台	
①-5	回線終端装置	1台	
①-6	L3スイッチングハブ	1台	
①-7	無線LAN用給電HUB	1台	
①-8	指令情報出力装置	1式	
①-9	無停電電源装置	1台	
①-10	署所端末電源監視装置	1台	
①-11	署所出動車両表示盤映像制御装置	1台	
②	署所出動車両表示盤	1台	
③	分電盤	-	
③-1	高速電源避雷器	1台	
④	署所用アンプ	1台	
⑤	消防業務支援ｸﾗｲｱﾝﾄ端末	-	
⑤-1	ﾃﾞｽｸﾄｯﾌﾟ	1台	
⑤-2	ﾉｰﾄﾌﾞｯｸ	1台	
⑤-3	ﾌﾟﾘﾝﾀ	1台	
⑥	簡易デジタル半固定無線装置	1台	消防団用
⑦	共同指令センター直通電話機	1台	
⑧	HUB	1台	

原図はA3


凡 例			
	: 新設		: 撤去
	: 更新		: 移設
	: 既設		

版	年月日	設変番号	変 更 事 項					承認	発注者					名称			ビーム計画設計株式会社 Beam Planning Corporation	設計	服部	年月日			
									津市					三重中央消防指令センター総合整備工事				検図	牛田	年月日			
									課長	主幹	課長補佐	係長	係	図名	縮尺			鈴鹿市中央消防署鈴峰分署 1階事務室機器配置（更新）	1/50	承認	山下	年月日	
																				図番	S029		



ビーム計画設計株式会社
Beam Planning Corporation

番号	機器名称	数量	備考
①	ﾊﾞｯｸｱｯﾌﾟ 用空中線	1基	
②	可搬用空中線	1基	
③	半固定用空中線	1基	

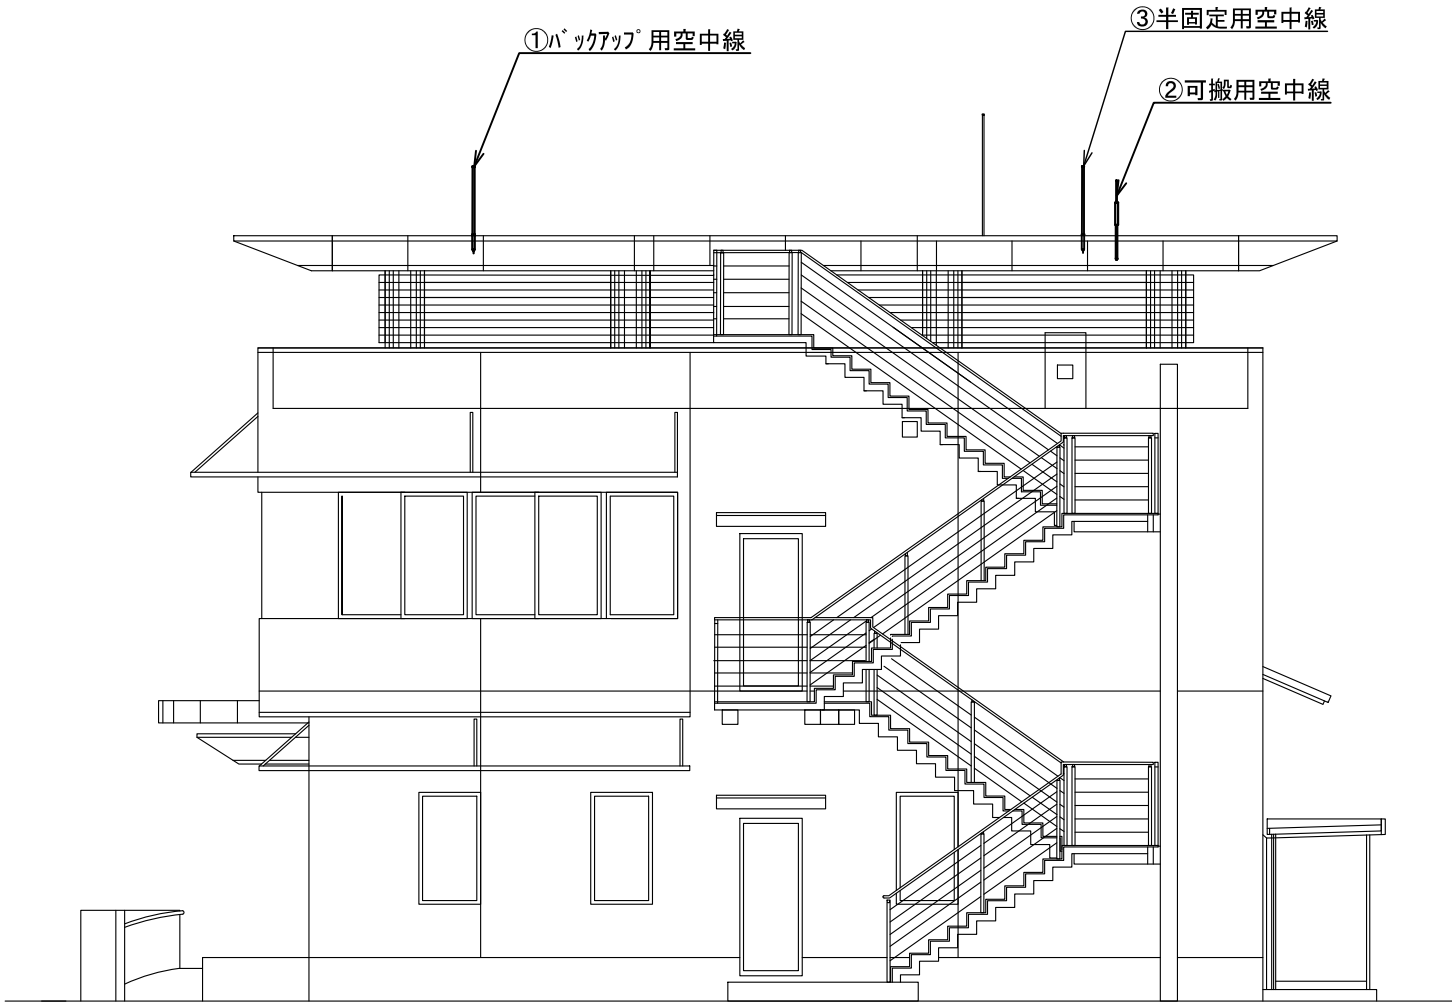


原図はA3

凡 例			
	: 新設		: 撤去
	: 更新		: 移設
	: 既設		

	版	年月日	設変番号	変 更 事 項	承認	発注者					名称			ビーム計画設計株式会社 Beam Planning Corporation	設計	服部	年月日	
						津市					三重中央消防指令センター総合整備工事				検図	牛田	年月日	
						課長	主幹	課長補佐	係長	係	図名	縮尺			承認	山下	年月日	
											鈴鹿市中央消防署鈴峰分署 空中線機器配置図（更新）	1/100			図番	S030		

ビーム計画設計株式会社
Beam Planning Corporation

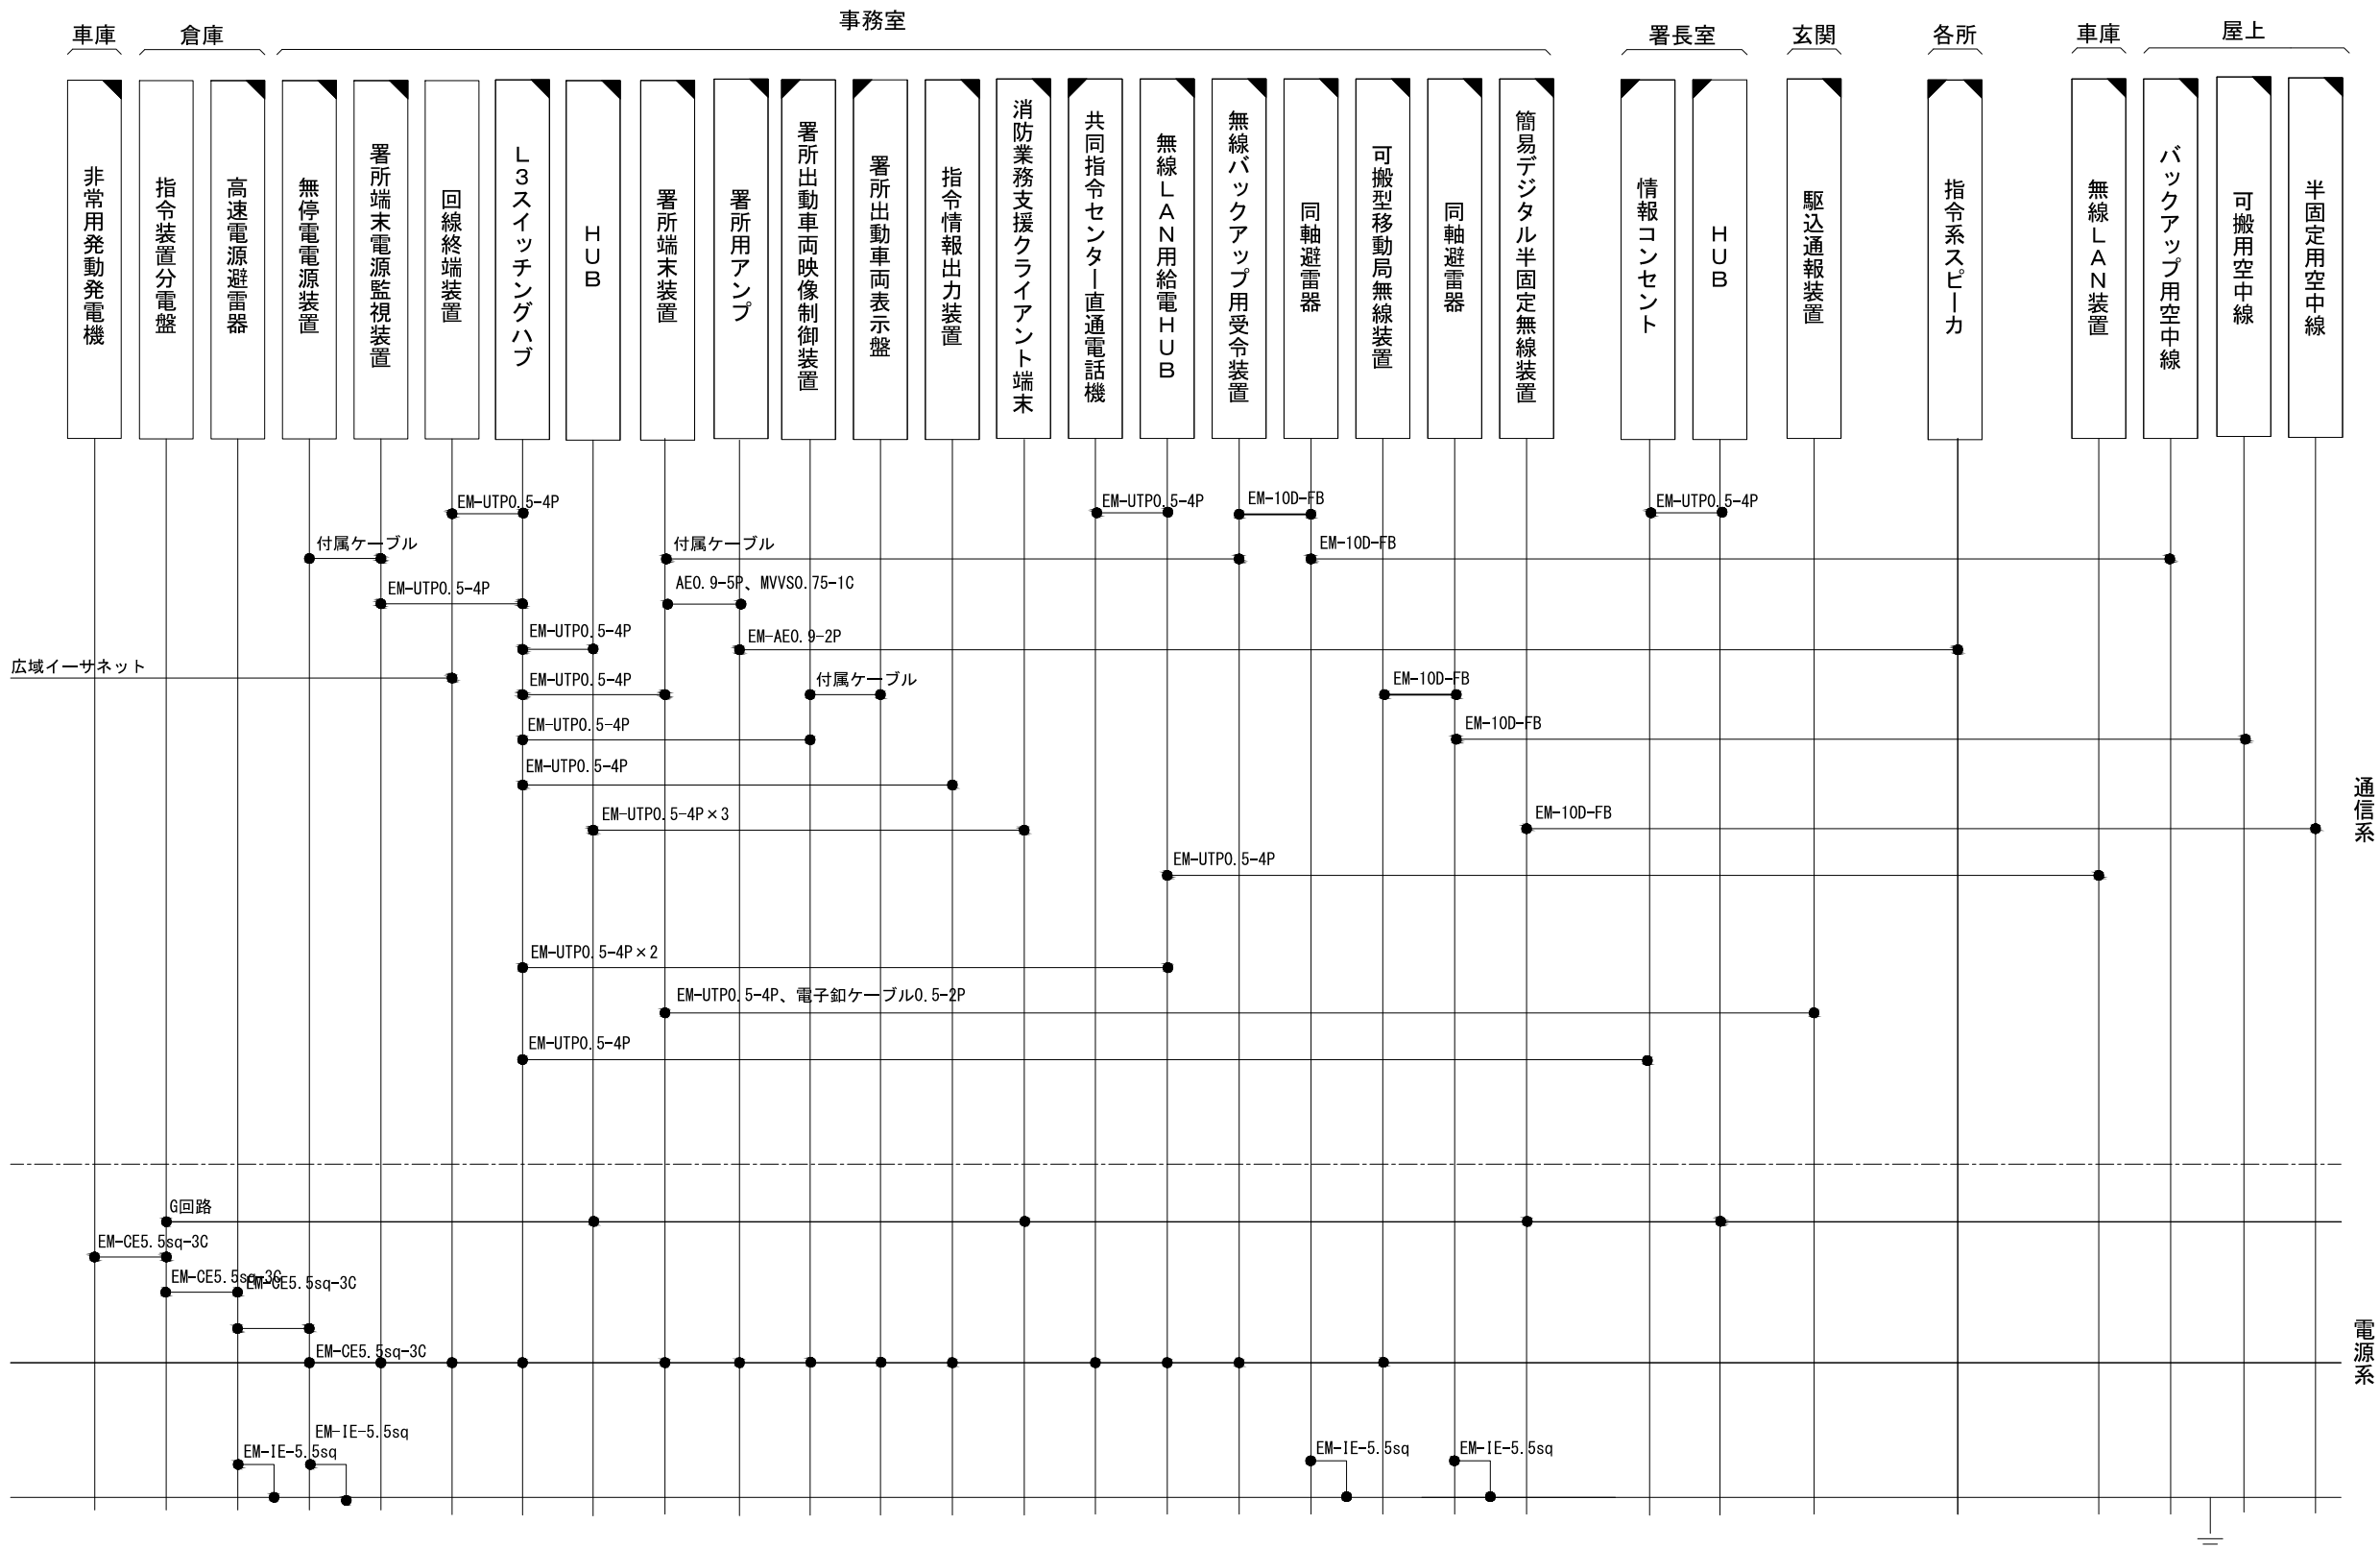

原図はA3

凡 例

：新設

：撤去

：更新

：移設



：既設

指令系スピーカーにはスピーカ(天井型)、スピーカ(壁掛形)、スピーカ(防水型)、スピーカ(屋外型)を含む
消防業務支援クライアント端末にはデスクトップ、ノートブック、プリンタを含む

版	年月日	設変番号	変 更 事 項	承認	発注者	名称	図名	縮尺	設計	服部	年月日
					津市	三重中央消防指令センター総合整備工事	鈴鹿市南消防署 配線系統図	no. scale	検図	牛田	年月日
					課長	主幹	課長補佐	係長	承認	山下	年月日
									図番		S031




ビーム計画設計株式会社
Beam Planning Corporation

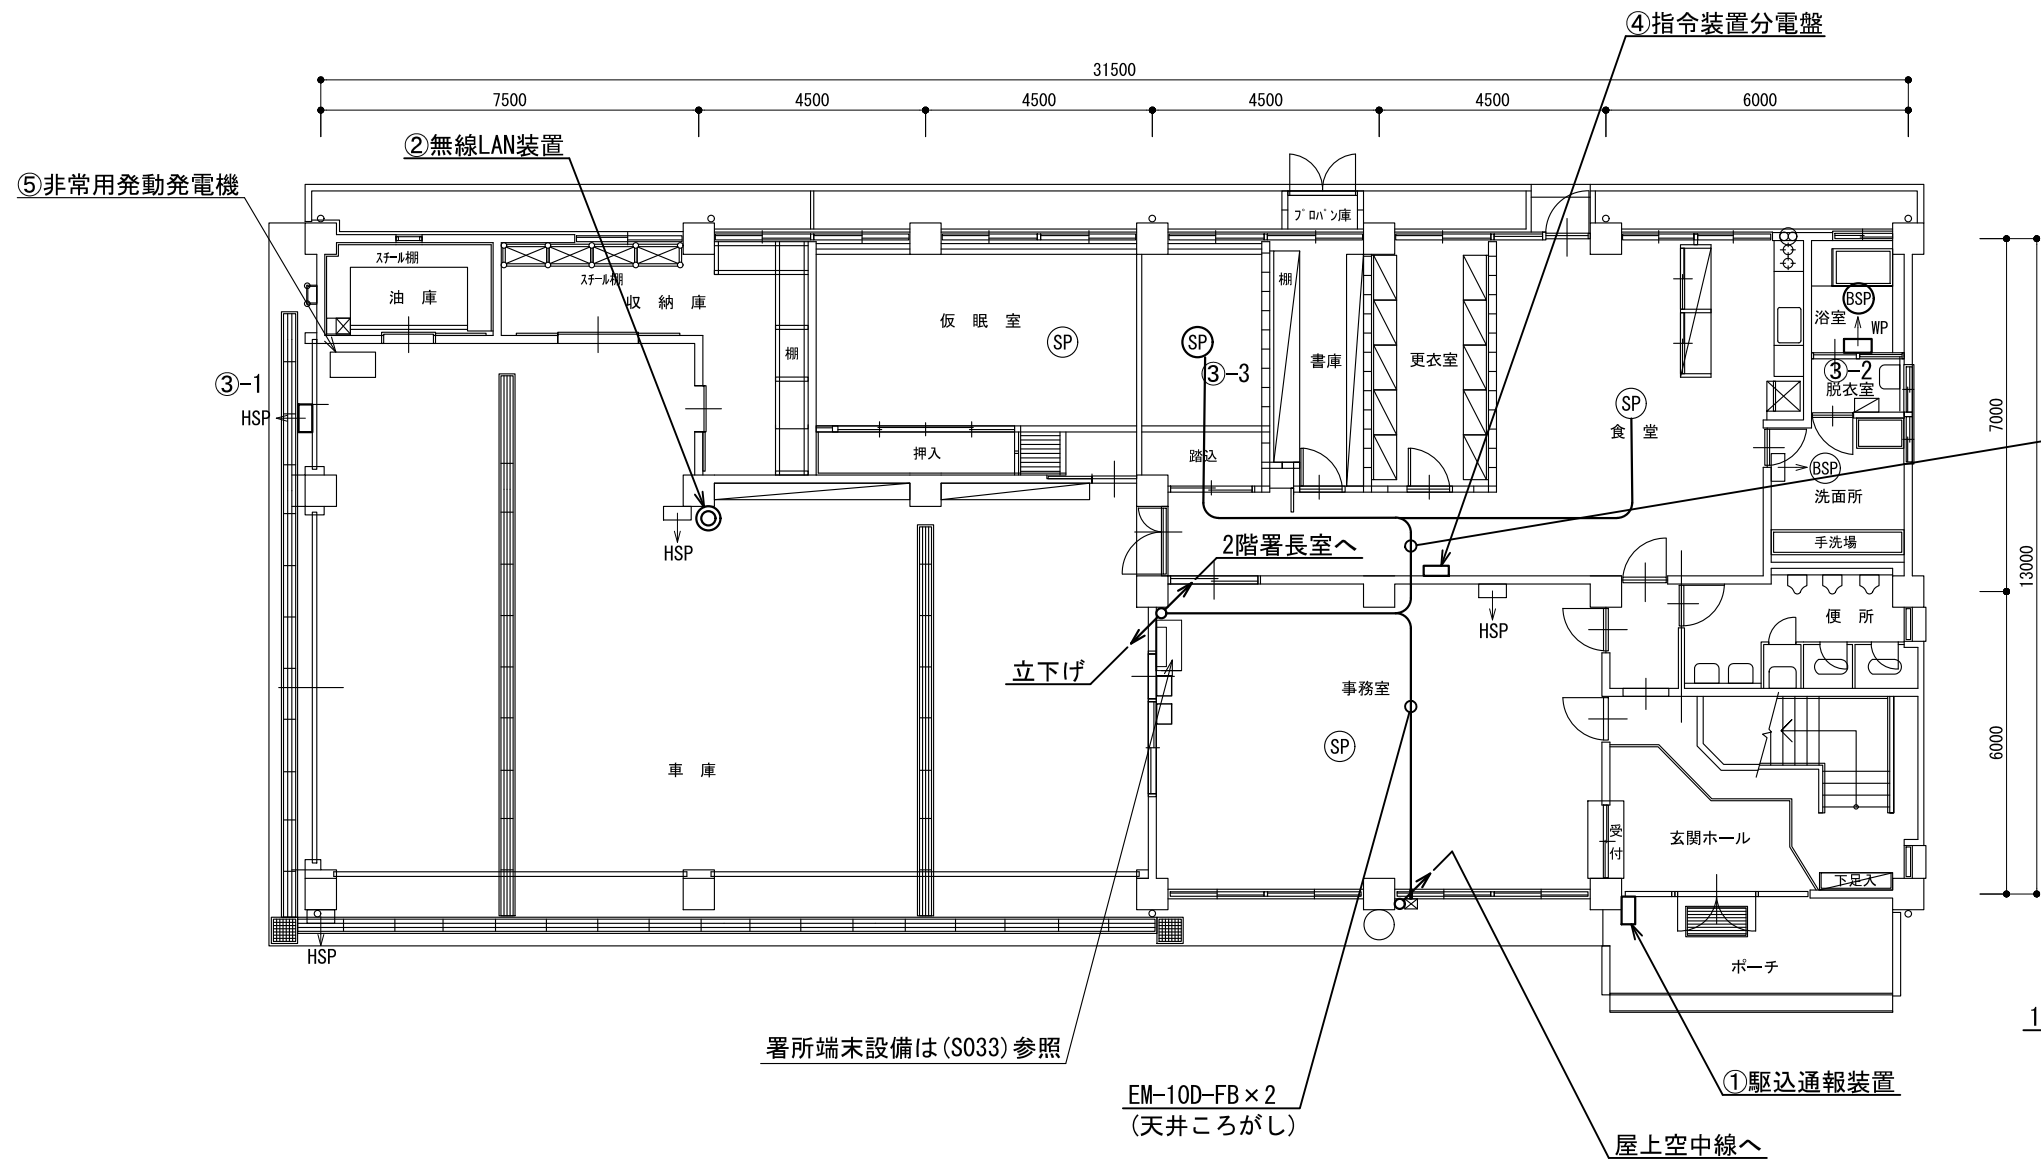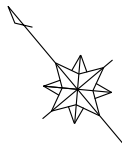

番号	機器名称	数量	備考
①	駆込通報装置	1台	
②	無線LAN装置	1台	
③	指令用放送設備(更新)	-	
③-1	スピーカー(屋外型)	1台	
③-2	スピーカー(防水型)	1台	
③-3	スピーカー(天井型)	1台	
④	指令装置分電盤	-	
④-1	高速電源避雷器	1台	
⑤	非常用発動発電機	1台	
⑥	情報コンセント	1箇所	
⑦	HUB	1台	署長室

EM-AE0.9-2P×2
※放送区域を追加すること(食堂)

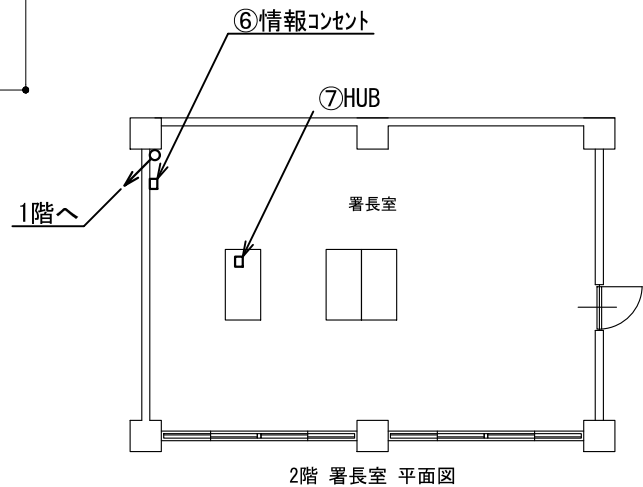



原図はA3

凡 例			
	: 新設		: 撤去
	: 更新		: 移設
	: 既設		

版	年月日	設変番号	変 更 事 項	承認	発注者	名称	設計	服部	年月日
					津市	三重中央消防指令センター総合整備工事	検図	牛田	年月日
					課長	主幹	課長補佐	係長	係
						鈴鹿市南消防署	図名	山下	年月日
						1階平面図	縮尺		
						1/150			
							S032		



ビーム計画設計株式会社
Beam Planning Corporation

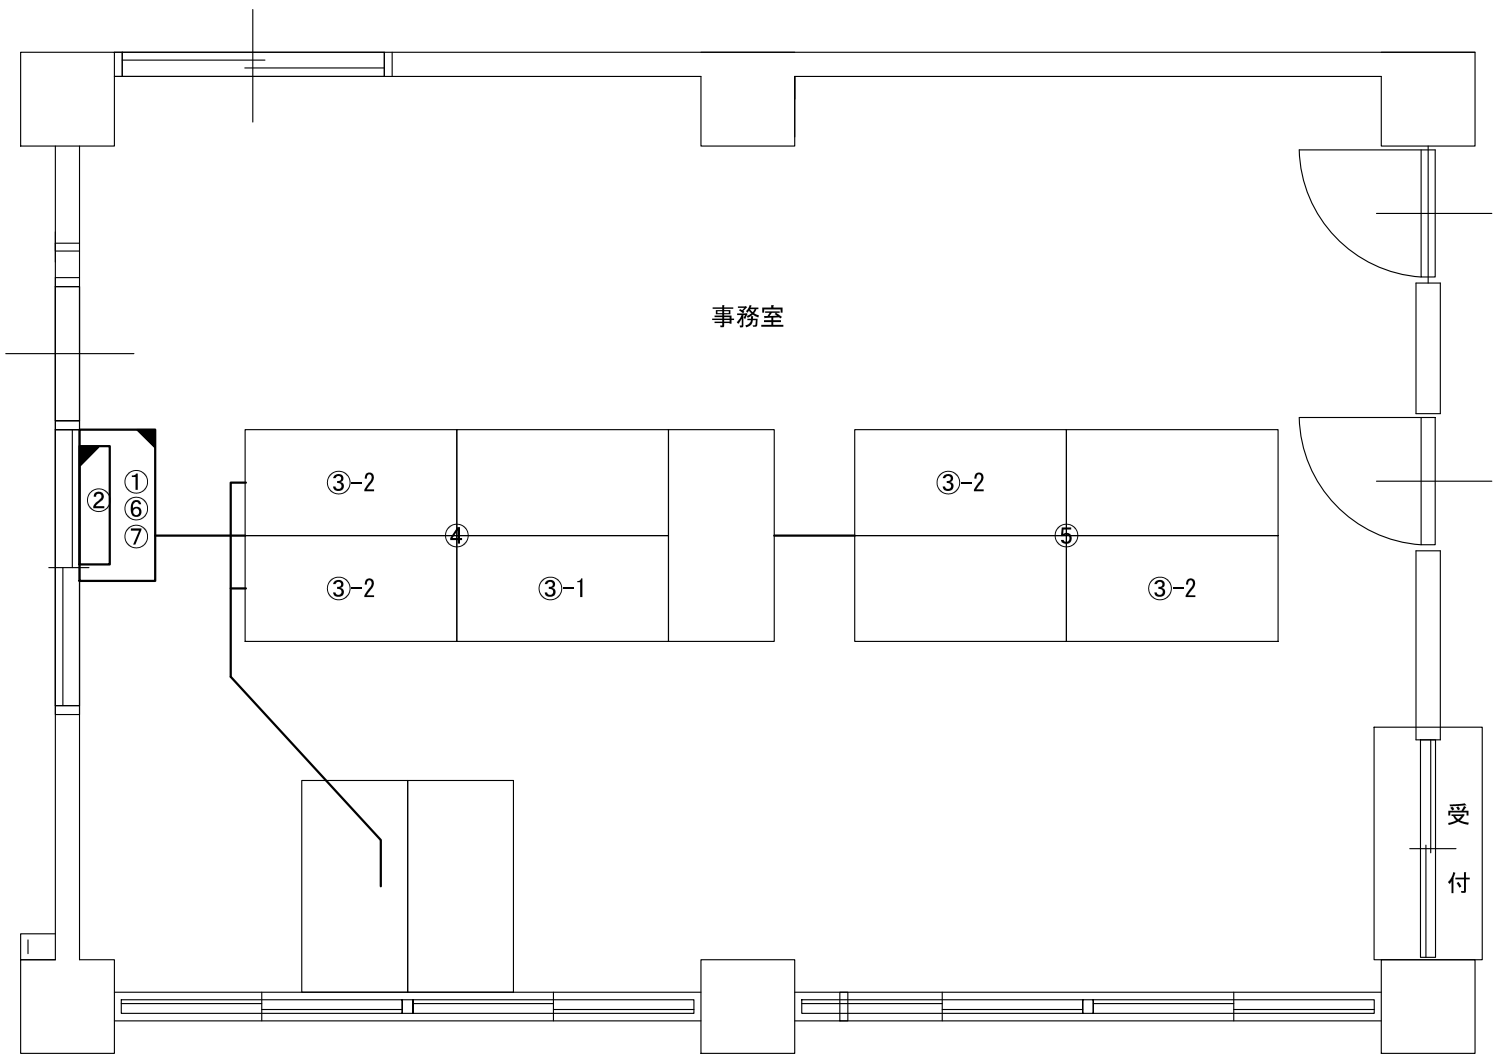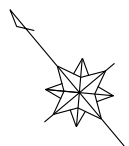

番号	機器名称	数量	備考
①	署所端末ラック	-	
①-1	署所端末装置	1台	
①-2	無線バックアップ用受令装置	1台	
①-3	可搬型移動局無線装置	1台	
①-4	同軸避雷器	2台	
①-5	回線終端装置	1台	
①-6	L3スイッチングハブ	1台	
①-7	無線LAN用給電HUB	1台	
①-8	指令情報出力装置	1式	
①-9	署所出動車両表示盤映像制御装置	1台	
①-10	無停電電源装置	1式	
①-11	署所端末電源監視装置	1台	
①-12	署所用アンプ	1台	
②	署所出動車両表示盤	1台	
③	消防業務支援クライアント端末	-	
③-1	デスクトップ	1台	
③-2	ノートブック	4台	
③-3	プリンタ	1台	
④	HUB	1台	
⑤	HUB	1台	
⑥	共同指令センター直通電話機	1台	
⑦	簡易デジタル半固定無線機	1台	消防団用

※床面のケーブル保護材を交換すること

原図はA3

凡 例

：新設

：撤去

：更新

：移設


：既設

版	年月日	設変番号	変 更 事 項	承認	発注者	名称	図名	縮尺	設計	服部	年月日	
					津市	三重中央消防指令センター総合整備工事			検図	牛田	年月日	
					課長	主幹	課長補佐	係長	係	承認	山下	年月日
						鈴鹿市南消防署 1階事務室機器配置（更新）		1/50	図番		S033	



ビーム計画設計株式会社
Beam Planning Corporation

番号	機器名称	数量	備考
①	ﾊﾞｯｸｱｯﾌﾟ 用空中線	1基	
②	可搬用空中線	1基	
③	半固定用空中線	1基	

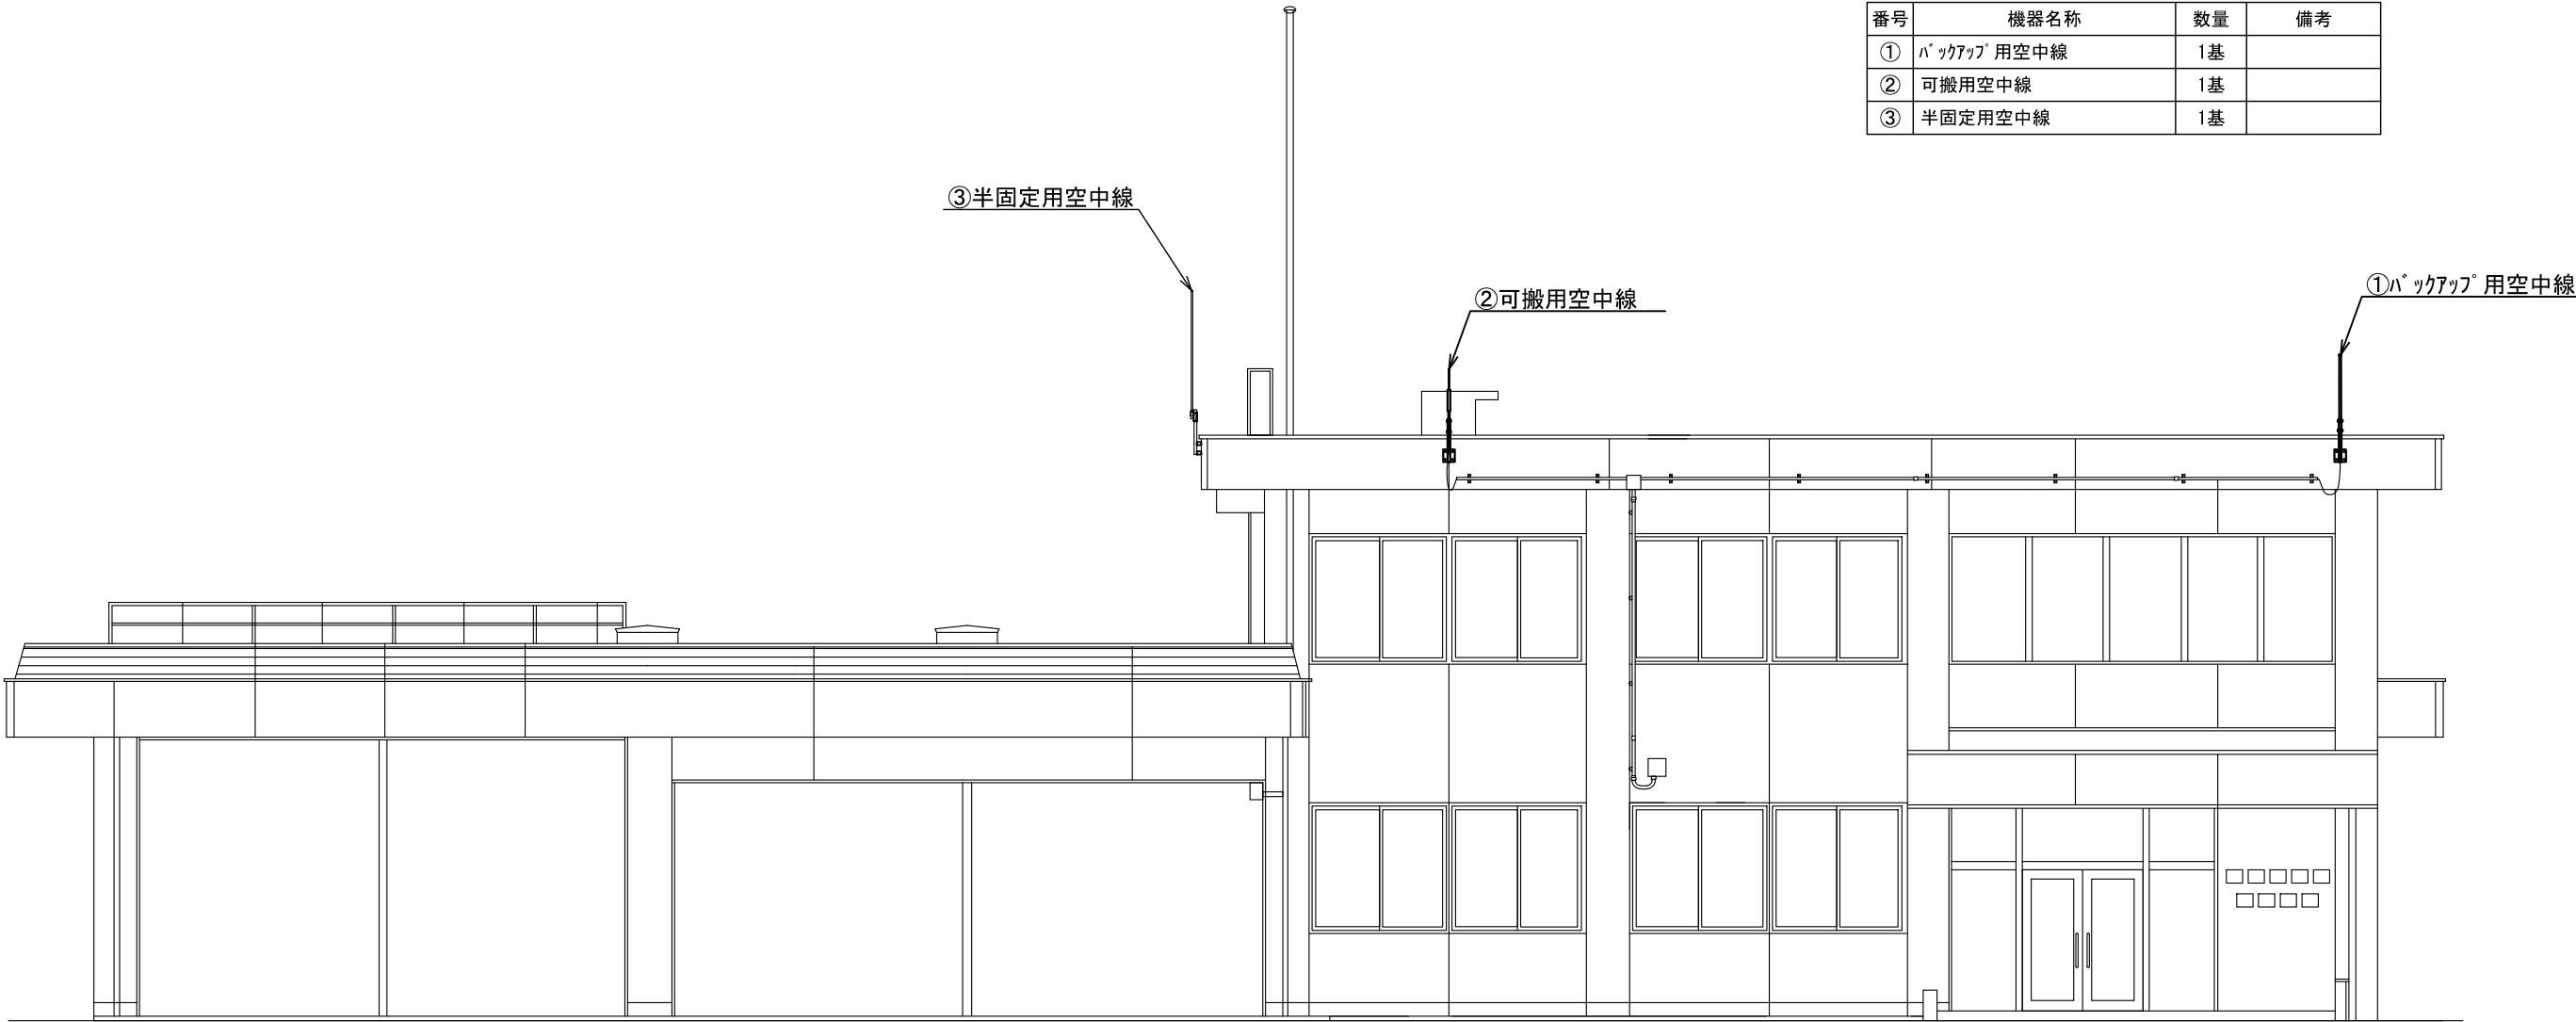


原図はA3

凡 例			
	: 新設		: 撤去
	: 更新		: 移設
	: 既設		

版	年月日	設変番号	変 更 事 項	承認	発注者					名称			ビーム計画設計株式会社 Beam Planning Corporation	設計	服部	年月日			
					津市					三重中央消防指令センター総合整備工事						検図	牛田	年月日	
					課長	主幹	課長補佐	係長	係	図名	縮尺					承認	山下	年月日	
										鈴鹿市南消防署 空中線機器配置（更新）	1/150					図番	S034		



ビーム計画設計株式会社
Beam Planning Corporation

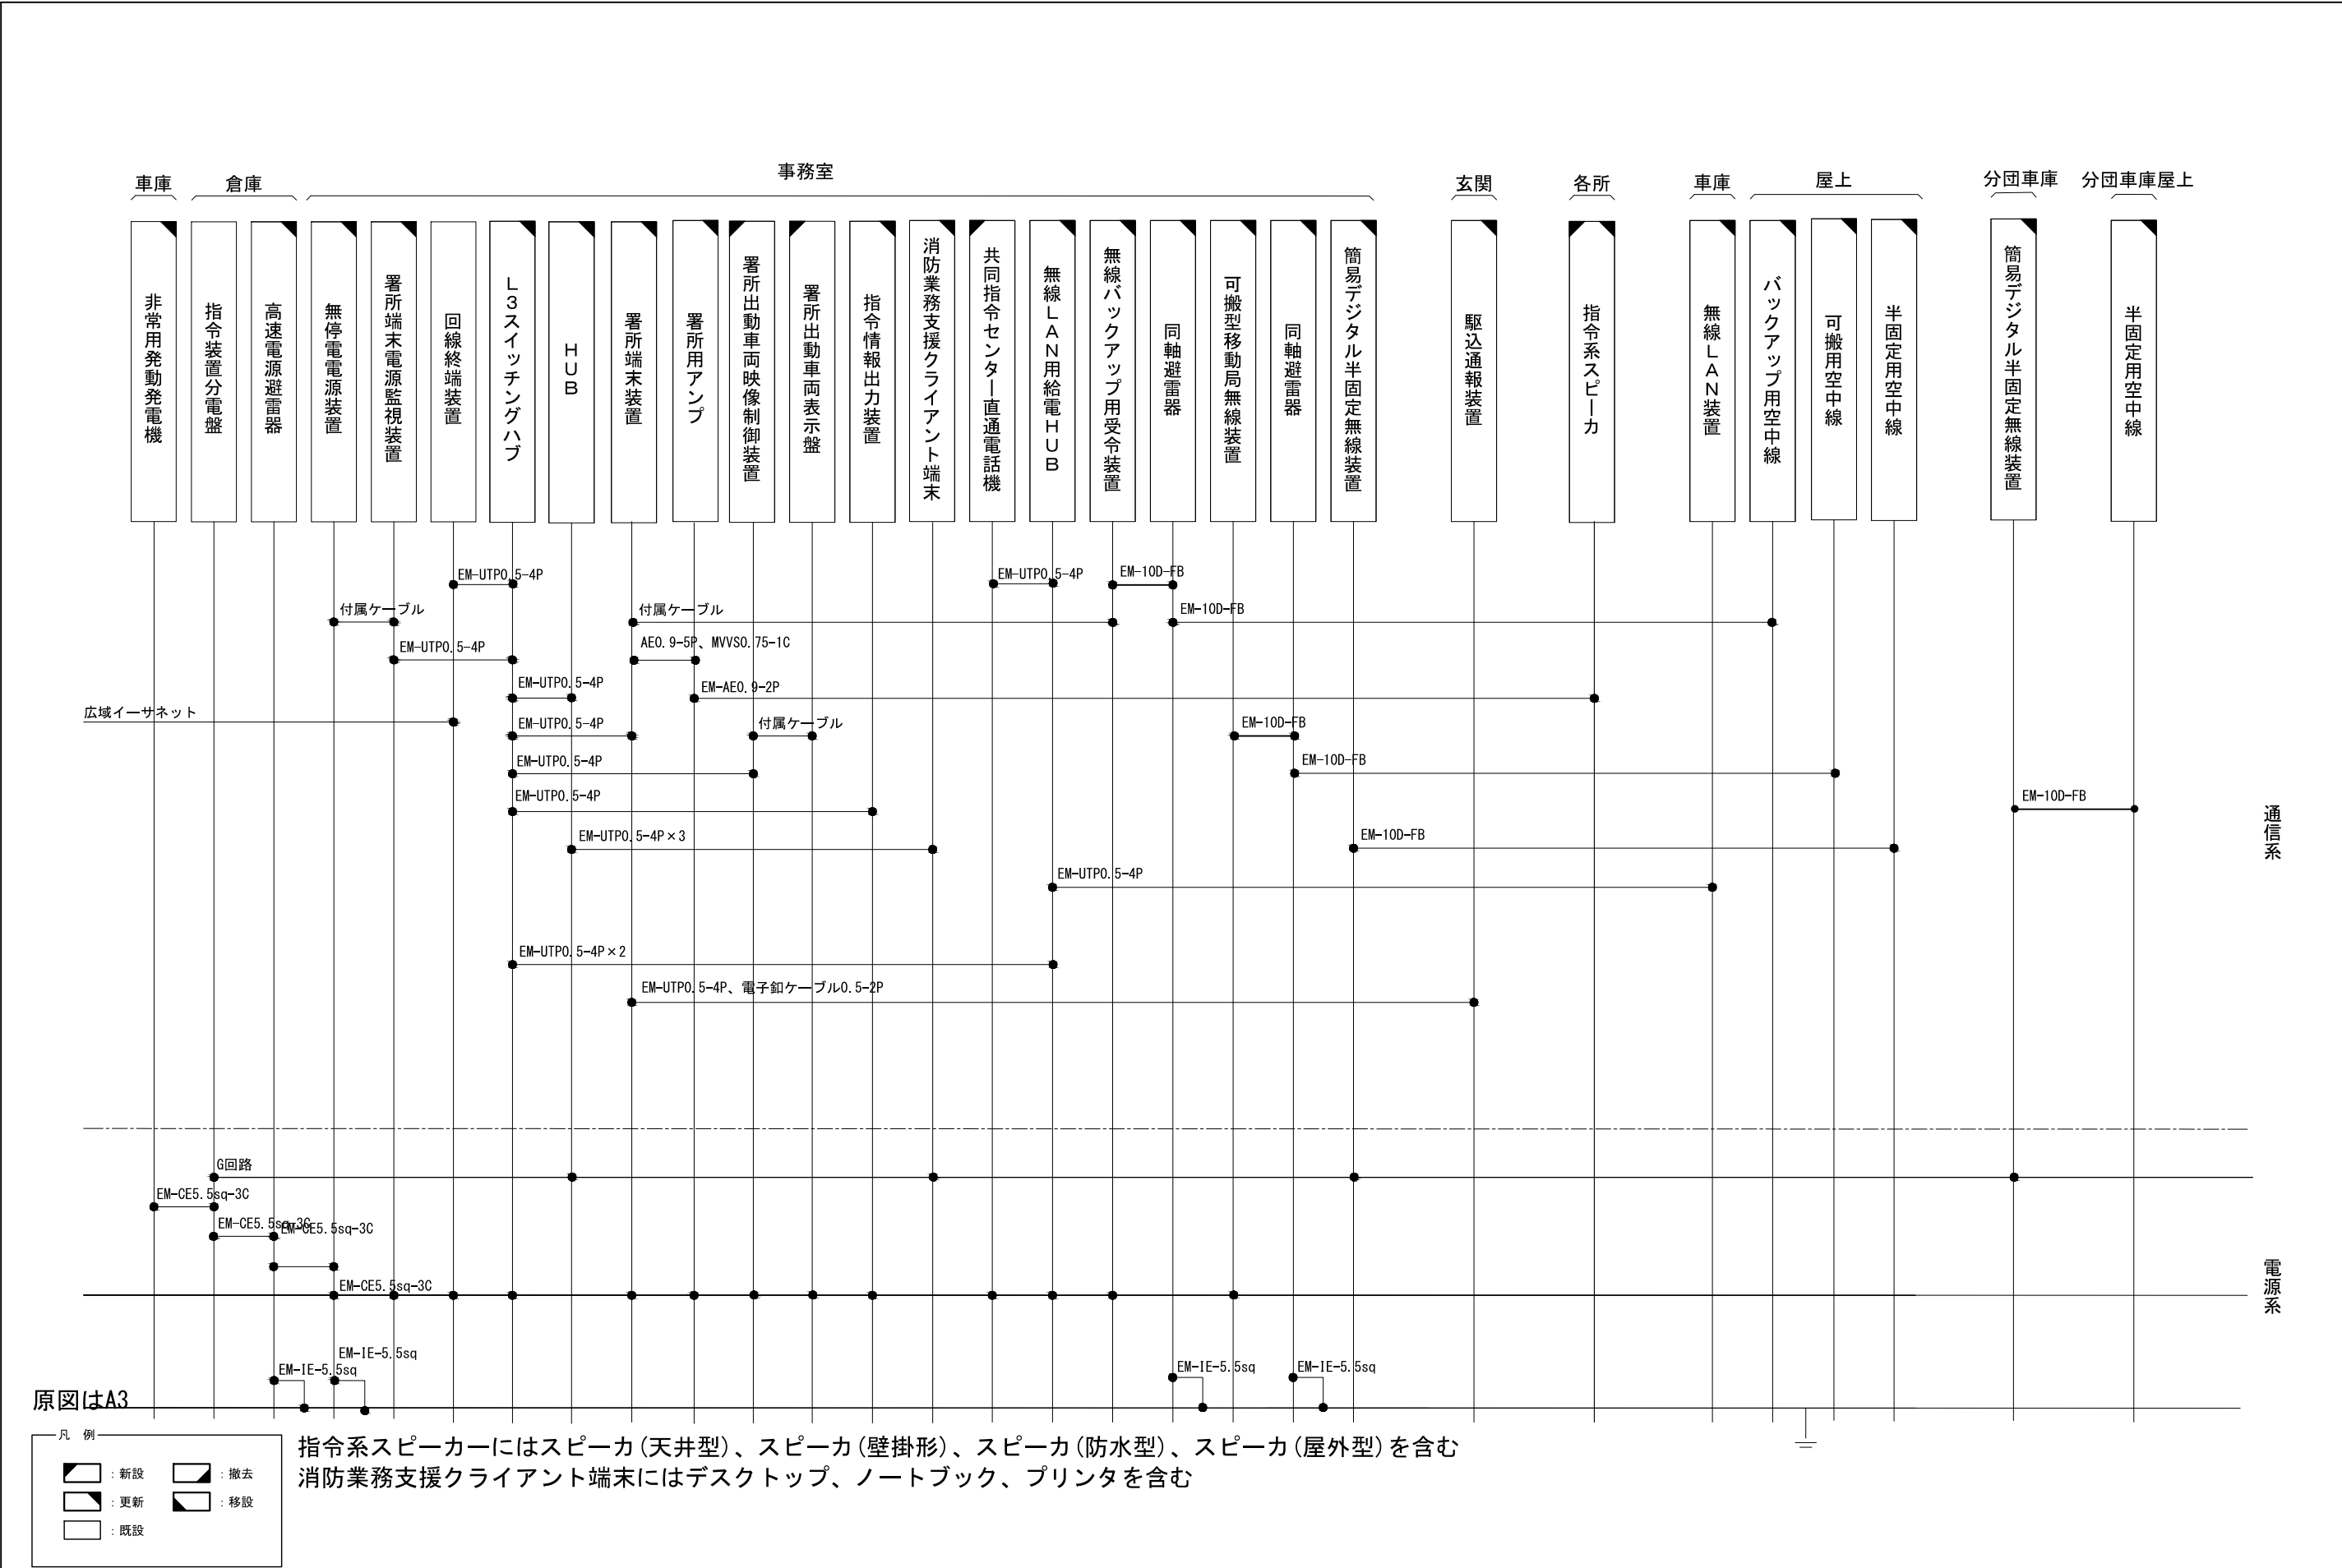


版	年月日	設変番号	変 更 事 項	承認	発注者	名称	図名	縮尺	設計	服部	年月日
					津市	三重中央消防指令センター総合整備工事	鈴鹿市南消防署天名分署	no. scale	検図	牛田	年月日
					課長	主幹	課長補佐	係長	承認	山下	年月日
									図番		S035



ビーム計画設計株式会社
Beam Planning Corporation

番号	機器名称	数量	備考
①	ﾊﾞｯｸｱｯﾌﾟ 用空中線	1基	
②	可搬用空中線	1基	
③	半固定用空中線	2基	

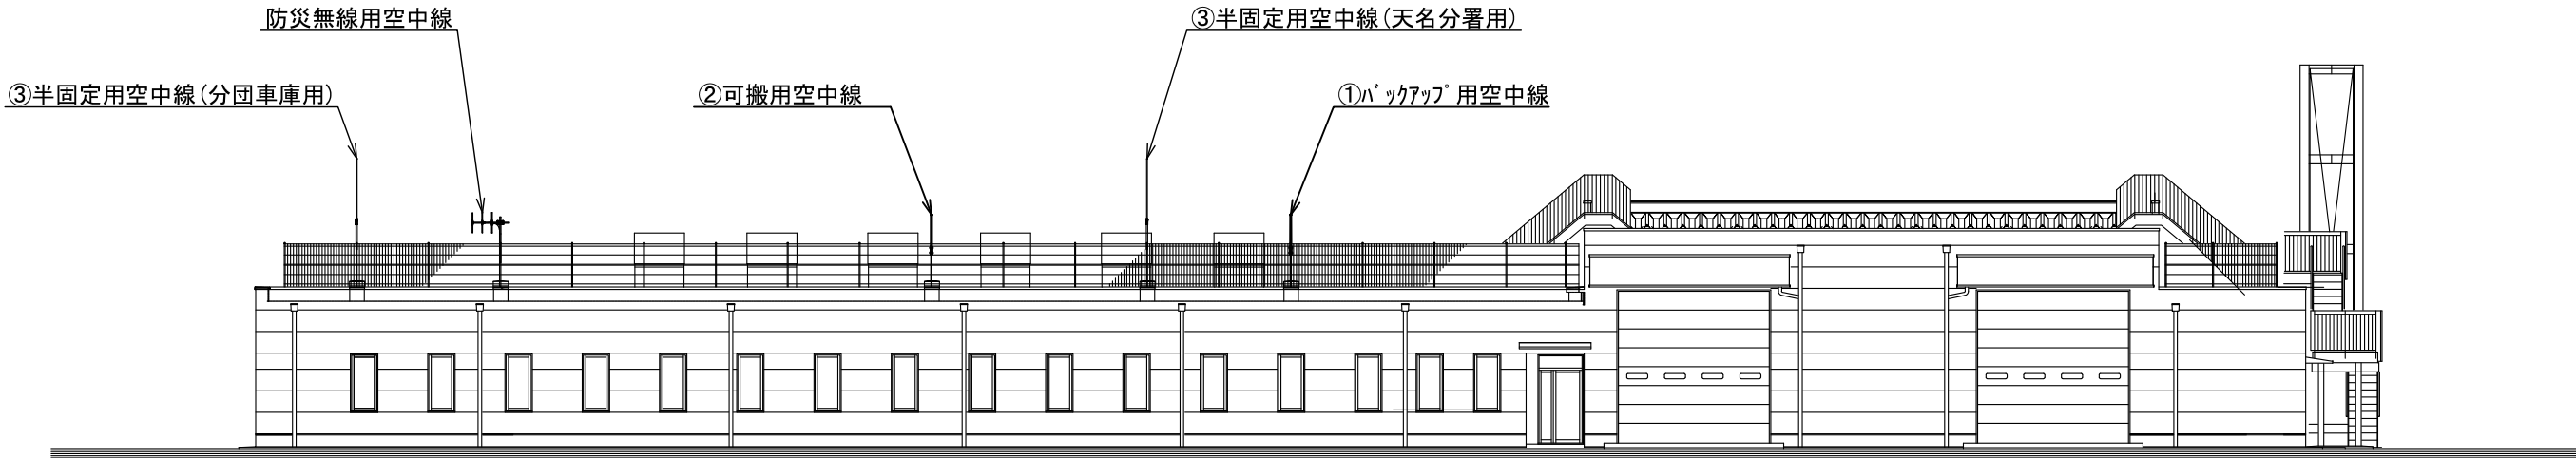

原図はA3

凡 例			
	: 新設		: 撤去
	: 更新		: 移設
	: 既設		

版	年月日	設変番号	変 更 事 項	承認	発注者	名称	図名	縮尺	設計	服部	年月日	
					津市	三重中央消防指令センター総合整備工事				牛田	年月日	
					課長	主幹	課長補佐	係長	係	山下	年月日	
						鈴鹿市南消防署天名分署 空中線機器配置 (更新)		1/200			S038	



ビーム計画設計株式会社
Beam Planning Corporation

原図はA3

凡 例

：新設



：撤去

：更新

：移設

：既設

版	年月日	設変番号	変 更 事 項	承認	発注者					名称		 ビーム計画設計株式会社 Beam Planning Corporation	設計	服部	年月日	
					津市					三重中央消防指令センター総合整備工事			検図	牛田	年月日	
					課長	主幹	課長補佐	係長	係	図名	縮尺		承認	山下	年月日	
										鈴鹿市住吉基地局 配線系統図	no. scale		図番	S039		

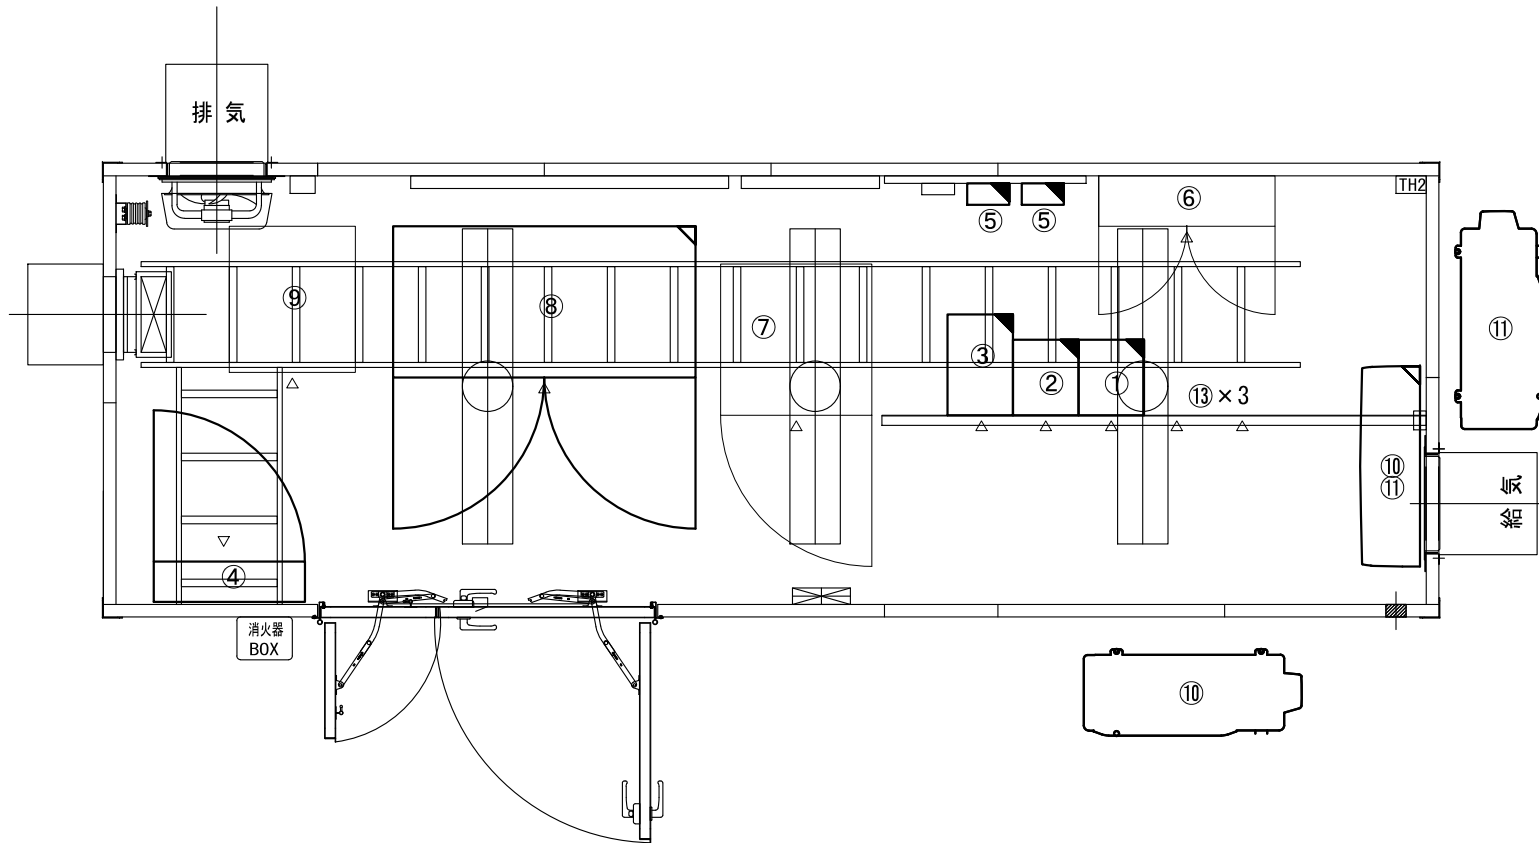 

番号	機器名称	数量	備考
①	基地局無線機(活1・活2)	1架	
②	基地局無線機(活3・活4・共通予備)	1架	
③	空中線無線共用器	1架	
④	交流直流分電盤	1面	
⑤	同軸避雷器	3台	
⑥	IDF盤	1面	
⑦	機器収容ラック	1架	
⑦-1	回線終端装置	1台	
⑦-2	L3スイッチングハブ	1台	
⑦-3	AC/DCインバータ	1台	
⑦-4	無線回線接続装置	1式	
⑦-5	多重無線制御装置	1式	
⑧	直流電源装置	1台	
⑨	耐雷トランス	1台	
⑩	空調機	1式	
⑪	空調機	1式	
⑫	分配器	3台	

原図はA3

凡 例

：新設

：撤去

：更新


：移設

：既設

版	年月日	設変番号	変 更 事 項	承認	発注者					名称			ビーム計画設計株式会社 Beam Planning Corporation	設計	服部	年月日	
					津市					三重中央消防指令センター総合整備工事				検図	牛田	年月日	
					課長	主幹	課長補佐	係長	係	図名	縮尺			承認	山下	年月日	
										鈴鹿市住吉基地局 機器配置（更新）	1/30			図番	S040		



ビーム計画設計株式会社
Beam Planning Corporation

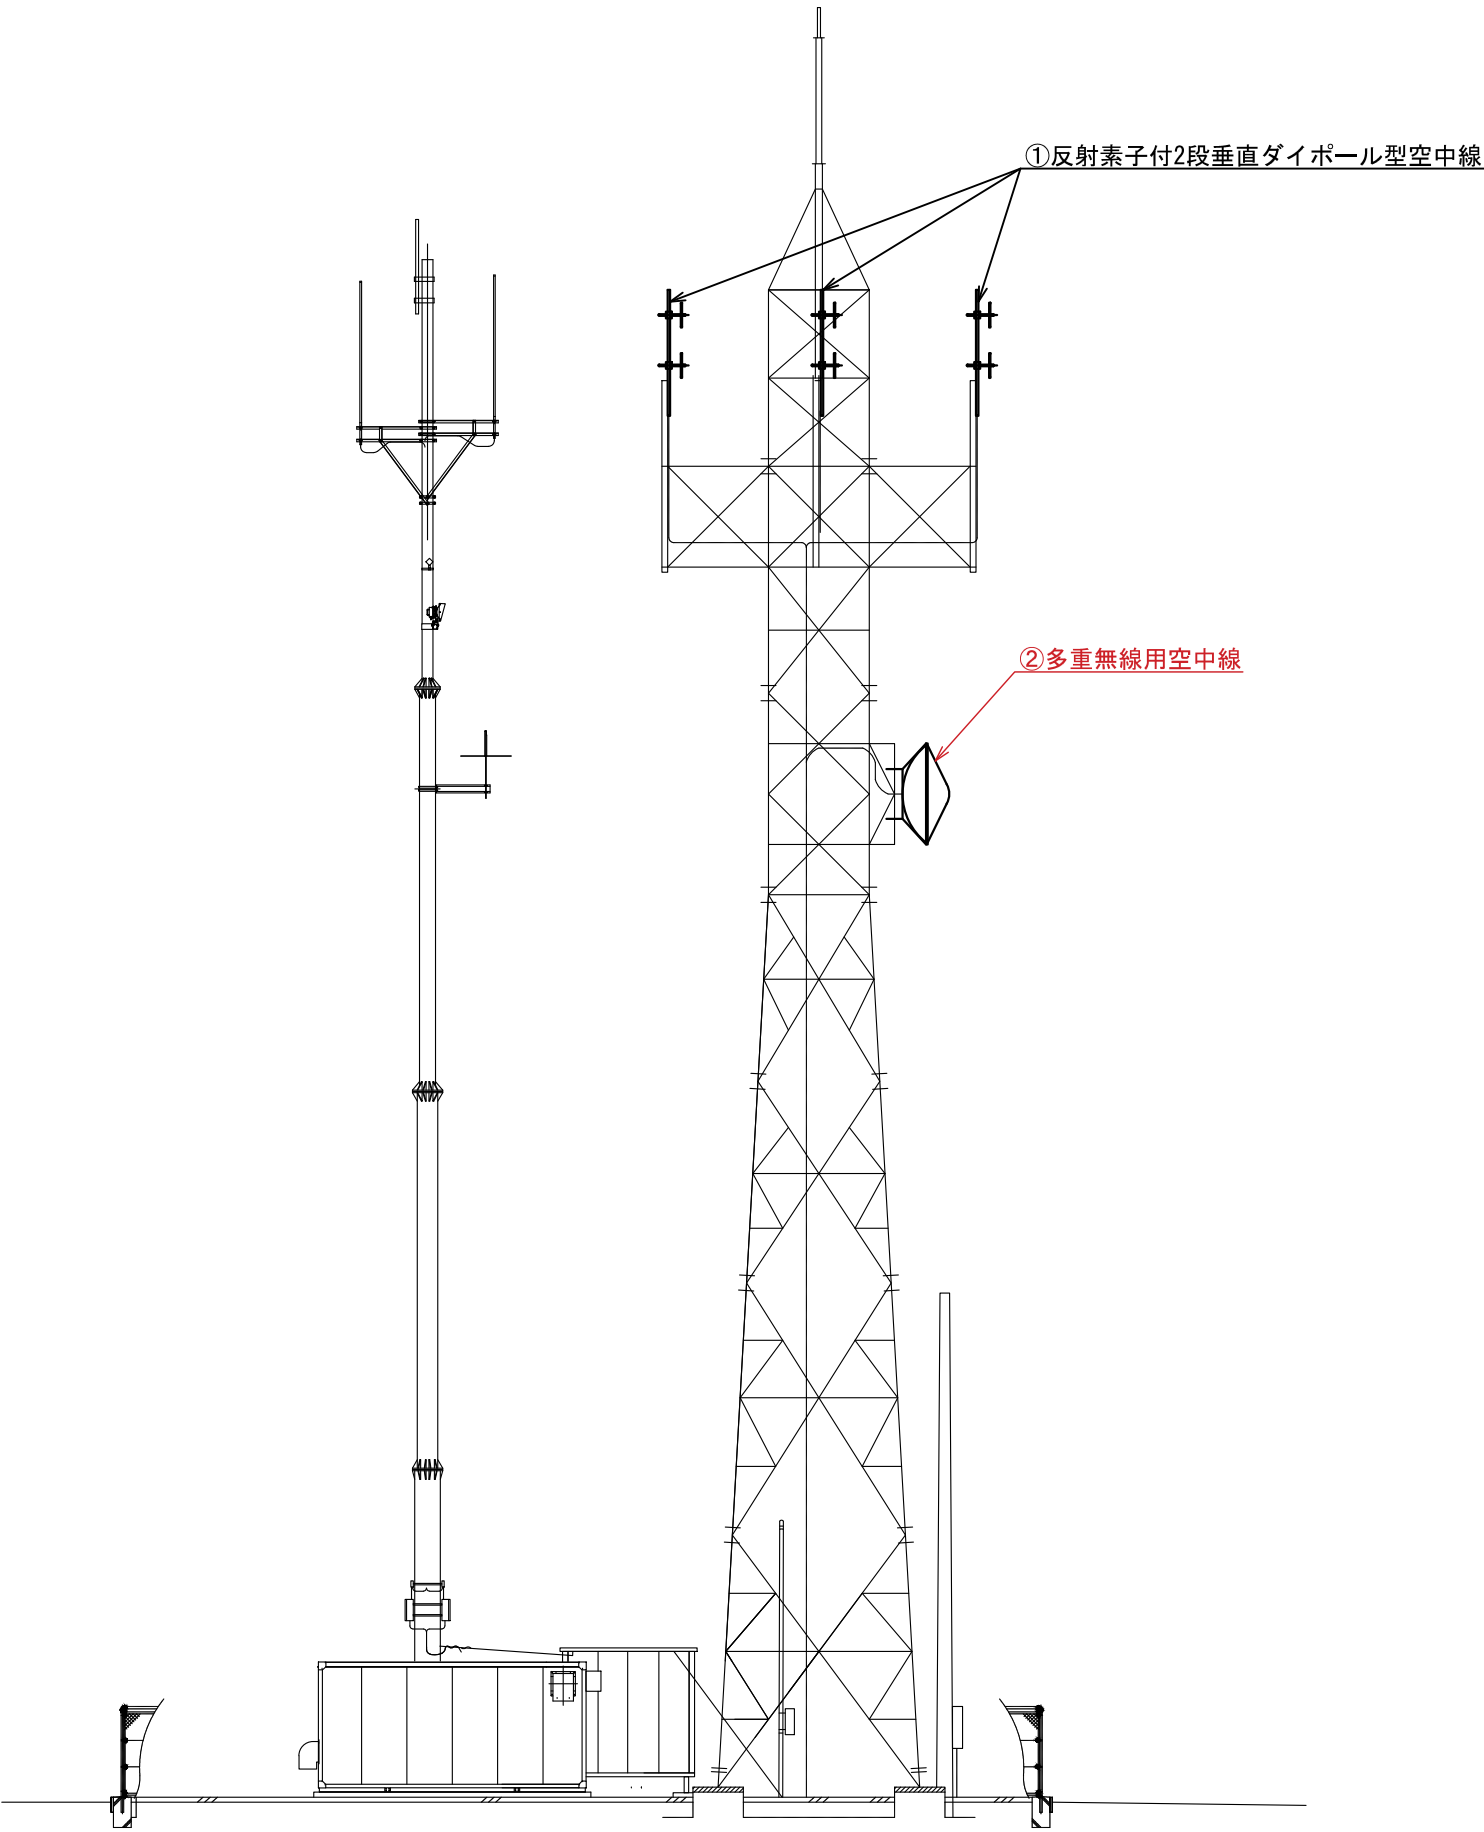

番号	機器名称	数量	備考
①	反射素子付2段垂直ダイポール型空中線	3基	
②	多重無線用空中線	1基	

原図はA3

凡 例			
	: 新設		: 撤去
	: 更新		: 移設
	: 既設		

版	年月日	設変番号	変 更 事 項	承認	発注者					名称			ビーム計画設計株式会社 Beam Planning Corporation	設計	服部	年月日	
					津市					三重中央消防指令センター総合整備工事				検図	牛田	年月日	
					課長	主幹	課長補佐	係長	係	図名	縮尺			承認	山下	年月日	
										鈴鹿市住吉基地局 空中線機器配置（更新）	1/150			図番	S041		



ビーム計画設計株式会社
Beam Planning Corporation

原図はA3

凡 例


：新設

：撤去


：更新

：移設

：既設

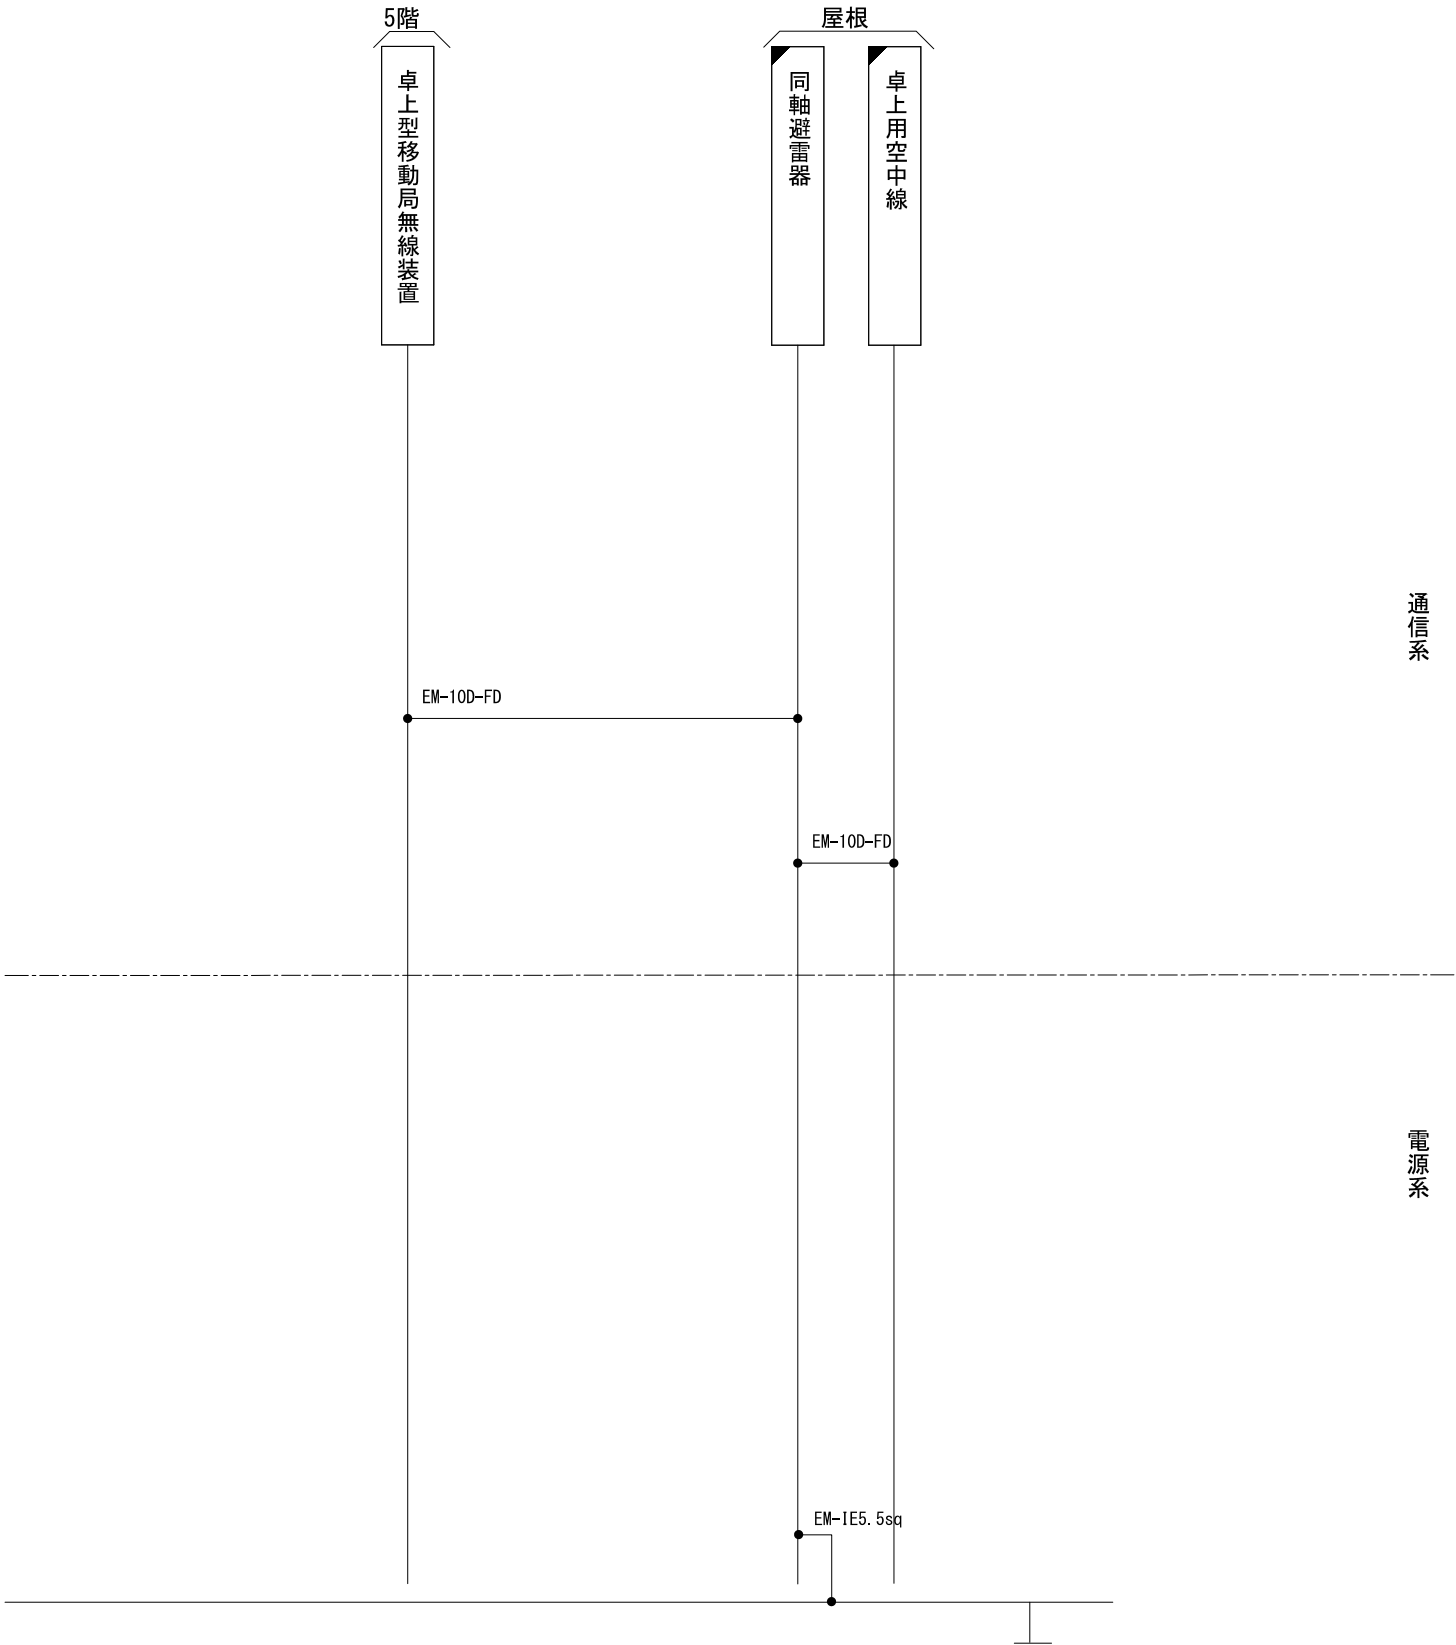

版	年月日	設変番号	変 更 事 項					承認	発注者					名称		 ビーム計画設計株式会社 Beam Planning Corporation	設計	服部	年月日	
									津市					三重中央消防指令センター総合整備工事			検図	牛田	年月日	
									課長	主幹	課長補佐	係長	係	図名	縮尺		承認	山下	年月日	
														鈴鹿市役所 配線系統図	no. scale		図番	S042		

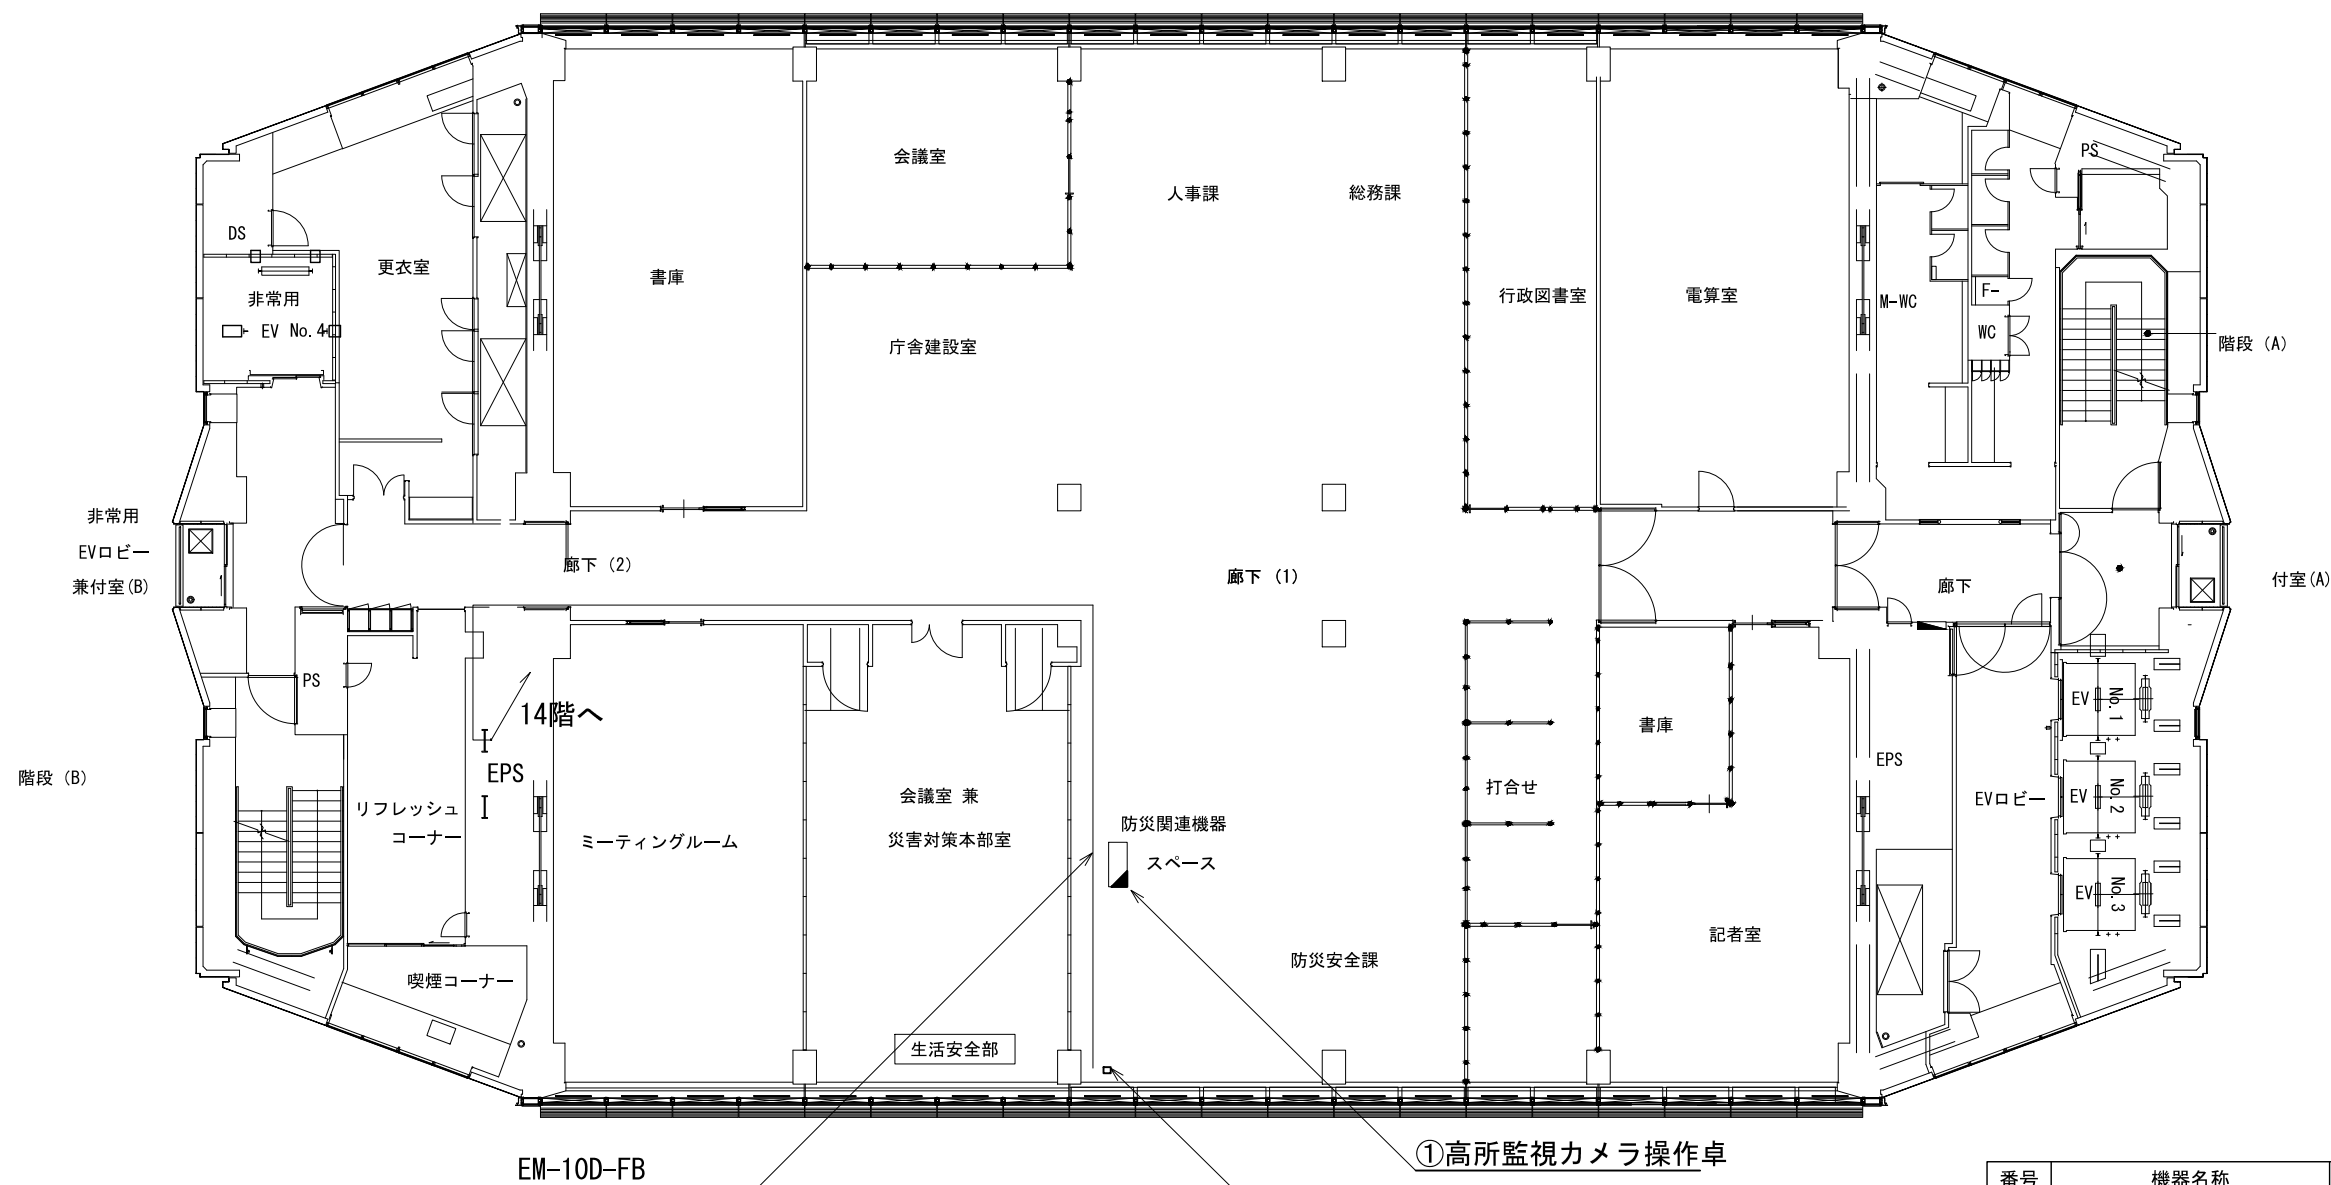

番号	機器名称	数量	備考
①	高所監視カメラ操作卓	1台	
②	卓上型移動局無線装置	1台	


原図はA3

凡 例			
	: 新設		: 撤去
	: 更新		: 移設
	: 既設		

版	年月日	設変番号	変 更 事 項	承認	発注者	名称	図名	縮尺	設計	服部	年月日
					津市	三重中央消防指令センター総合整備工事	鈴鹿市役所 5階平面図	1/200	検図	牛田	年月日
					課長	主幹	課長補佐	係長	承認	山下	年月日
									図番		S043



ビーム計画設計株式会社
Beam Planning Corporation

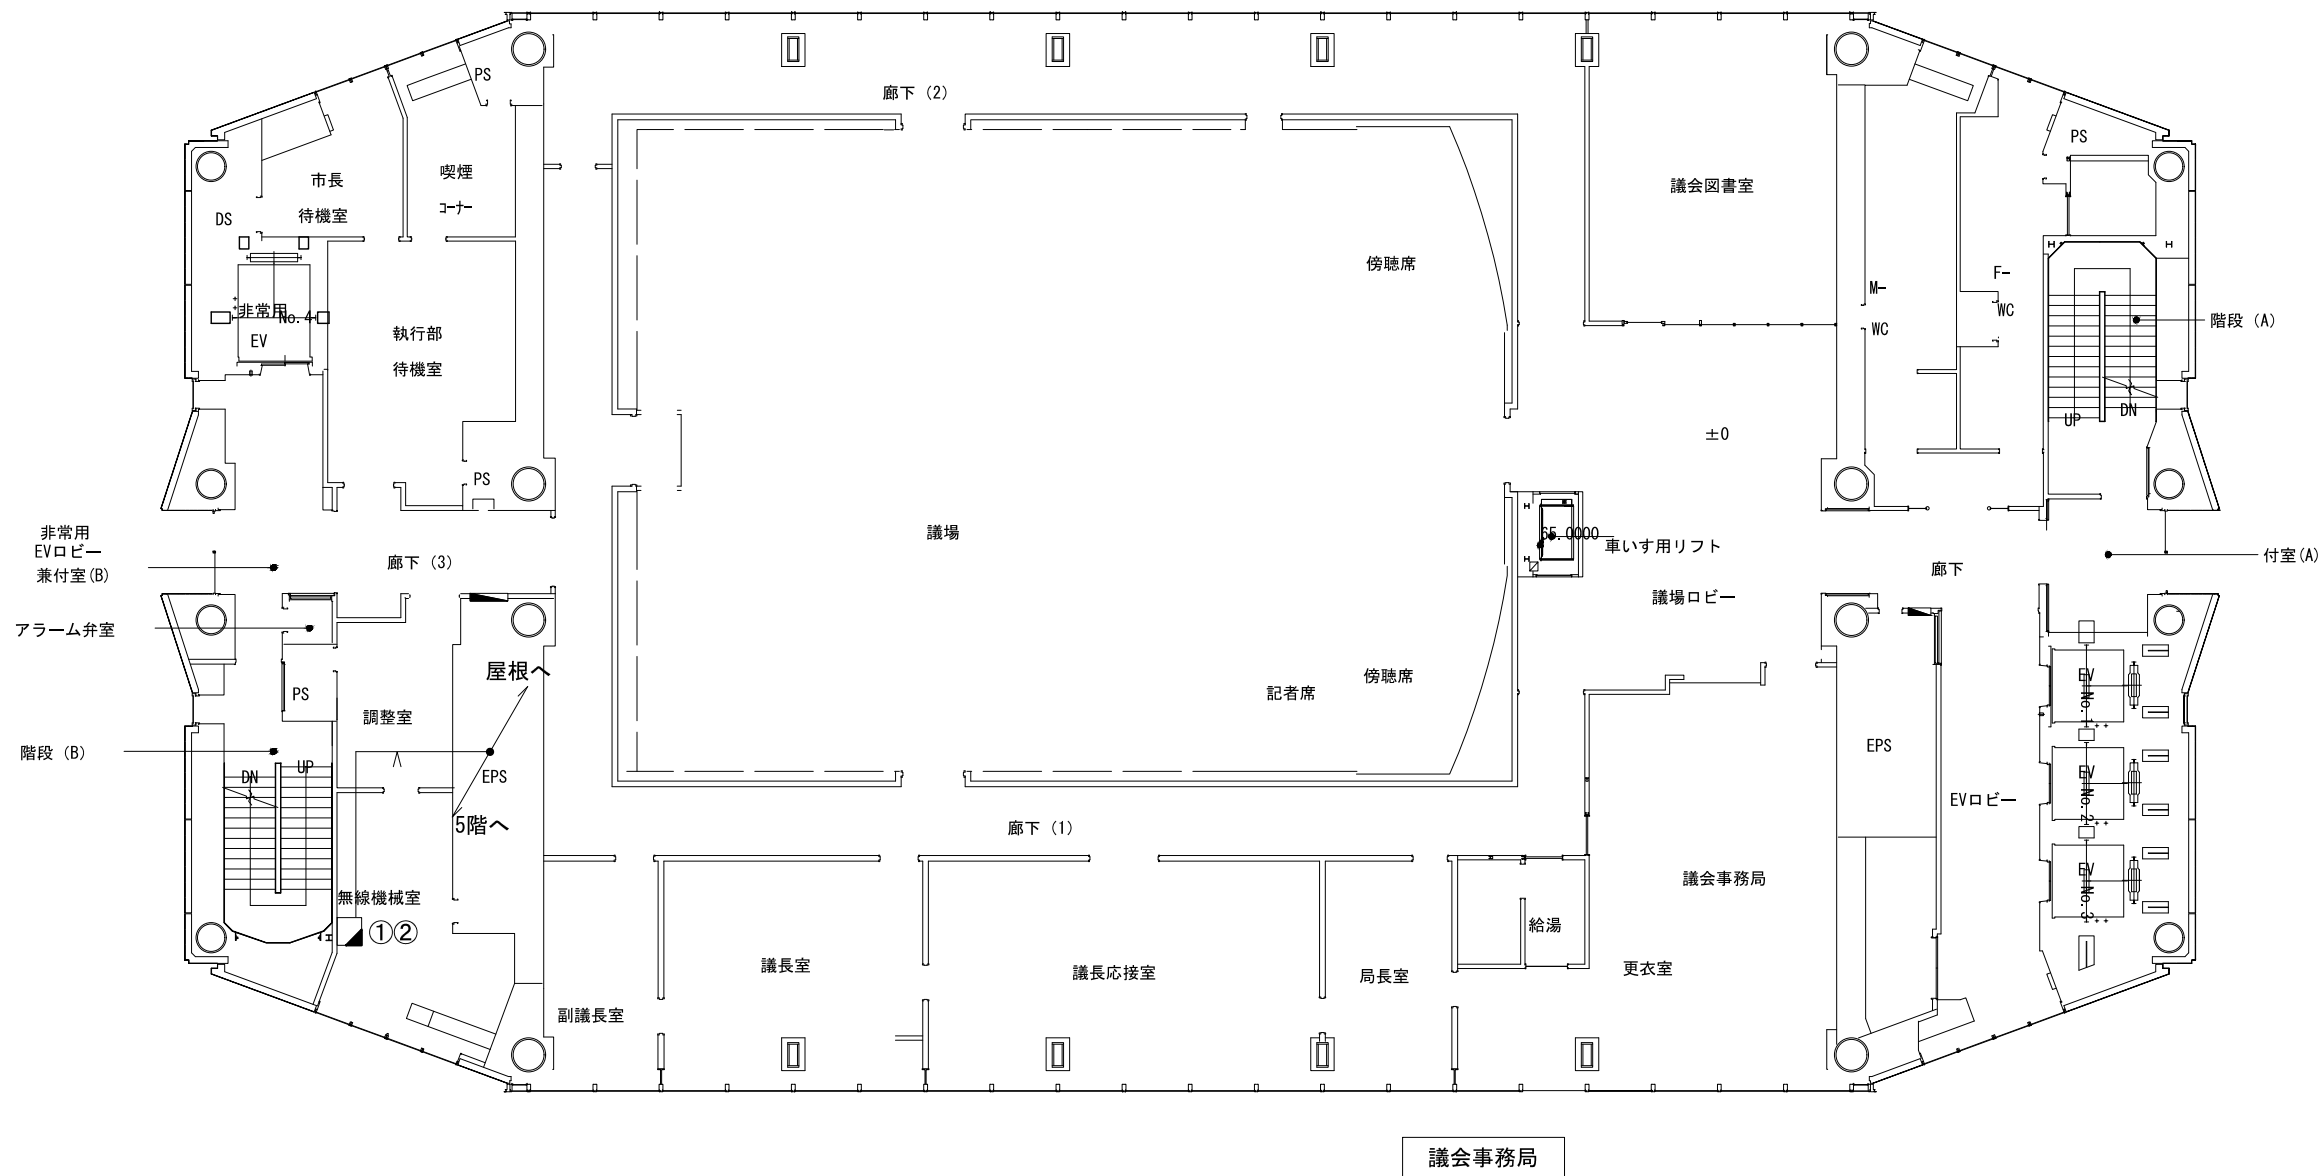

原図はA3

凡 例

：新設

：撤去

：更新

：移設


：既設

番号	機器名称	数量	備考
①	高所監視カメラ制御機器	1式	
②	簡易多重無線制御機器	1式	

版	年月日	設変番号	変 更 事 項	承認	発注者	名称	図名	縮尺	設計	服部	年月日	
					津市	三重中央消防指令センター総合整備工事	鈴鹿市役所 14階平面図	1/200	検図	牛田	年月日	
					課長	主幹	課長補佐	係長	承認	山下	年月日	
									図番		S044	



ビーム計画設計株式会社
Beam Planning Corporation

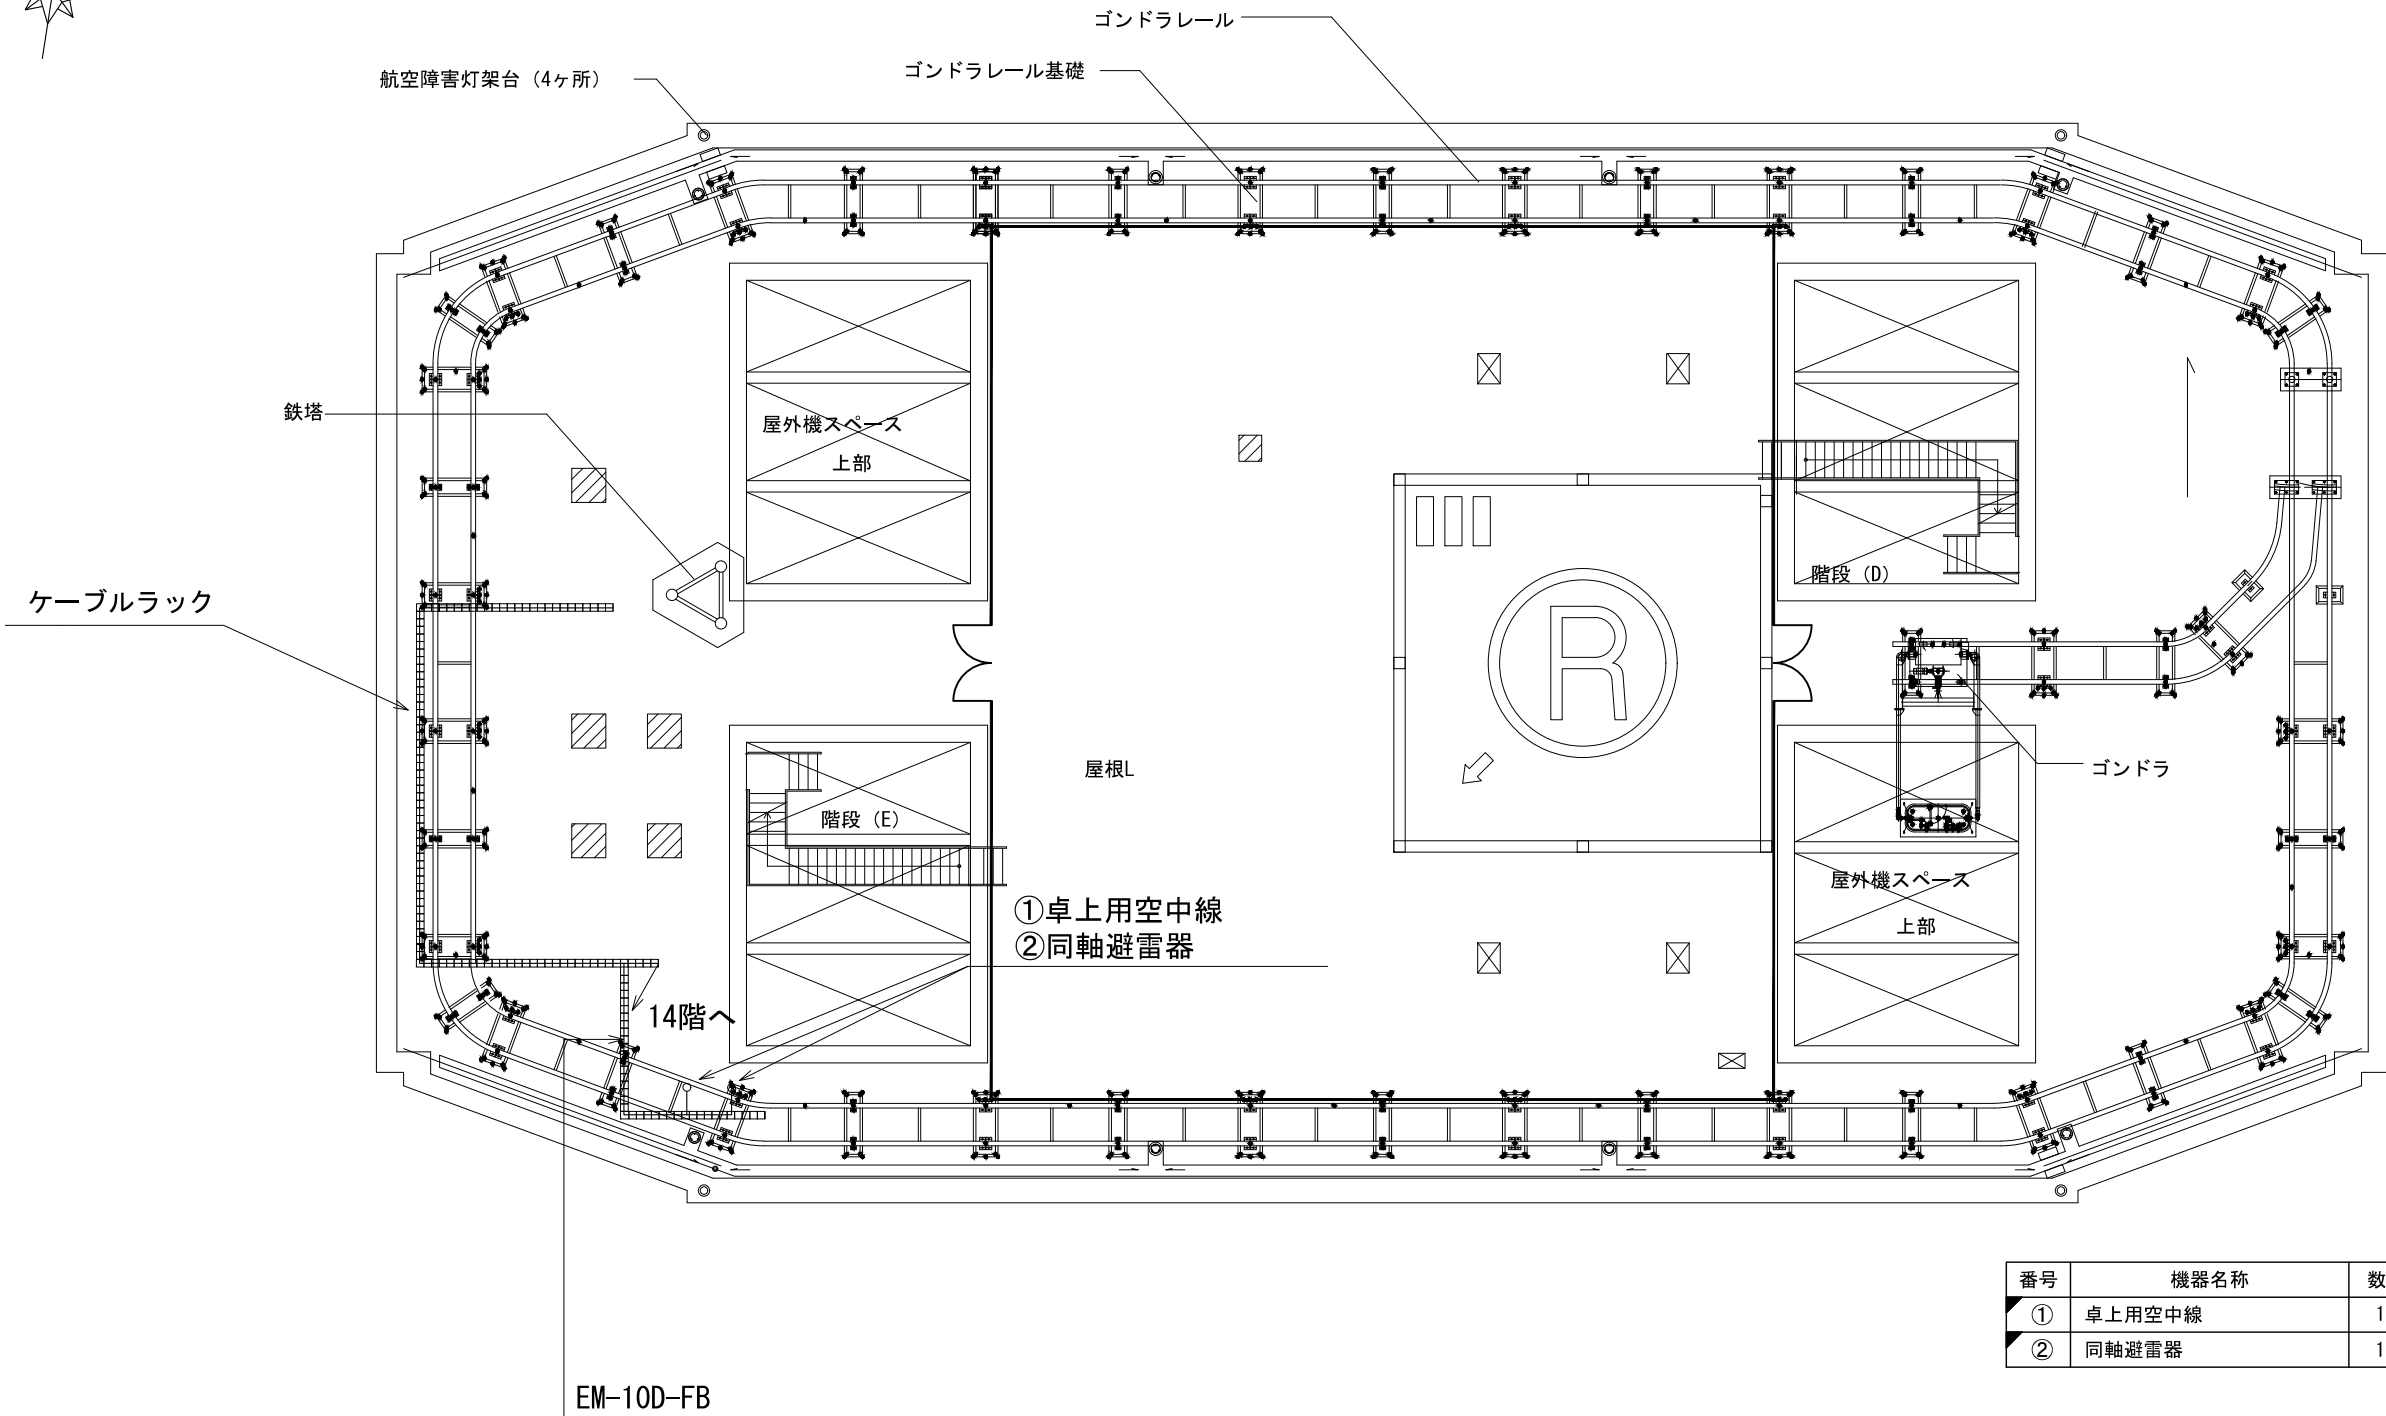

原図はA3


凡 例			
	: 新設		: 撤去
	: 更新		: 移設
	: 既設		

番号	機器名称	数量	備考
①	卓上用空中線	1基	
②	同軸避雷器	1台	

版	年月日	設変番号	変 更 事 項	承認	発注者	名称	図名	縮尺	設計	服部	年月日
					津市	三重中央消防指令センター総合整備工事	鈴鹿市役所 RF階平面図	1/200	検図	牛田	年月日
					課長	主幹	課長補佐	係長	承認	山下	年月日
									図番		S045



ビーム計画設計株式会社
Beam Planning Corporation

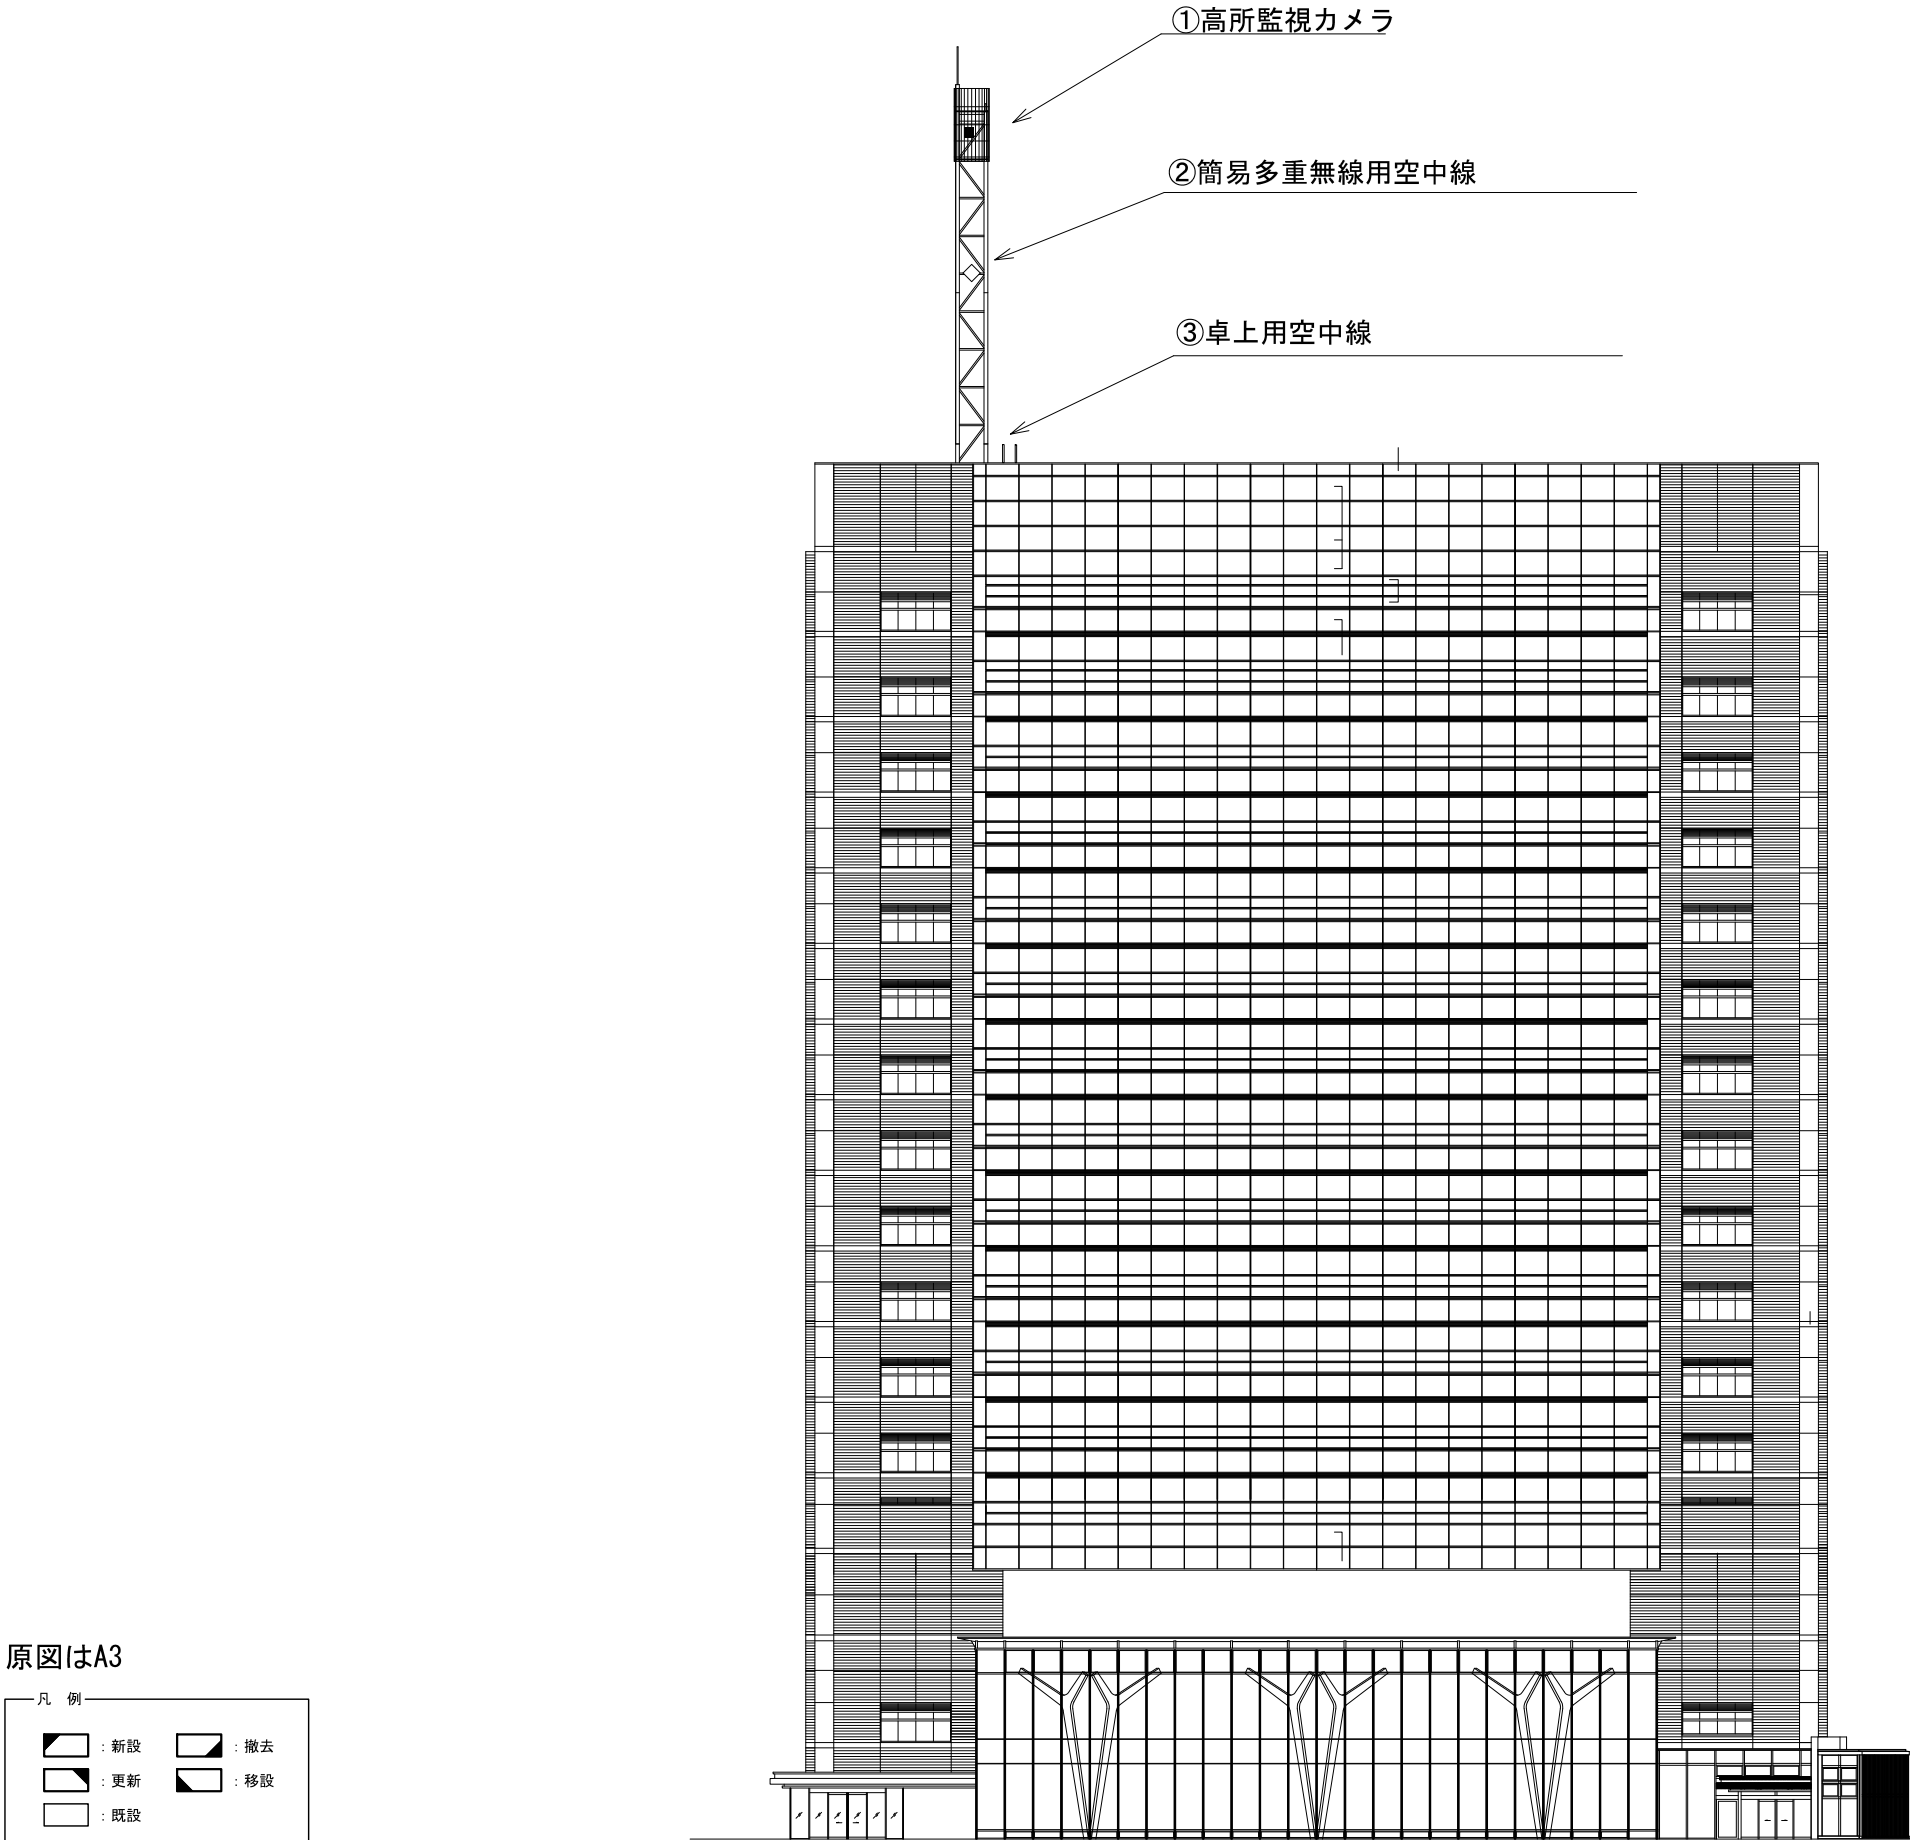

原図はA3

凡 例

：新設

：撤去

：更新

：移設


：既設

番号	機器名称	数量	備考
①	高所監視カメラ	1式	
②	簡易多重無線用空中線	1式	
③	卓上用空中線	1基	


版	年月日	設変番号	変 更 事 項	承認	発注者	名称	図名	縮尺	設計	服部	年月日	
					津市	三重中央消防指令センター総合整備工事			検図	牛田	年月日	
					課長	主幹	課長補佐	係長	係	承認	山下	年月日
						鈴鹿市役所	空中線機器配置（更新）	1/200	図番		S046	



ビーム計画設計株式会社
Beam Planning Corporation

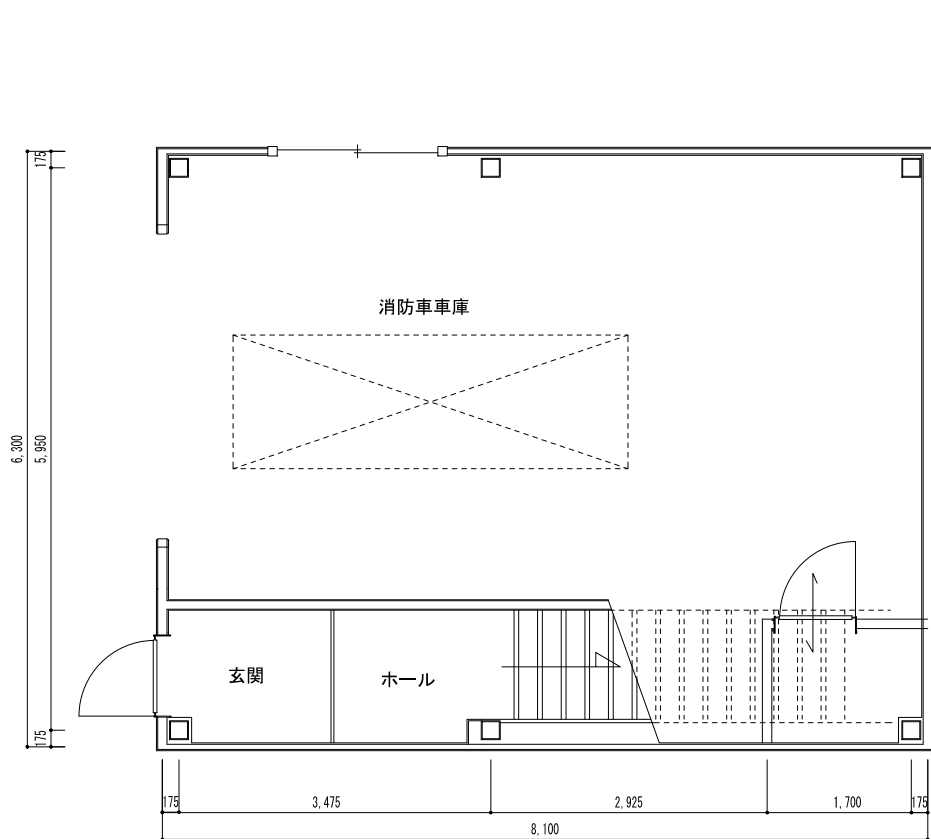

1階平面図

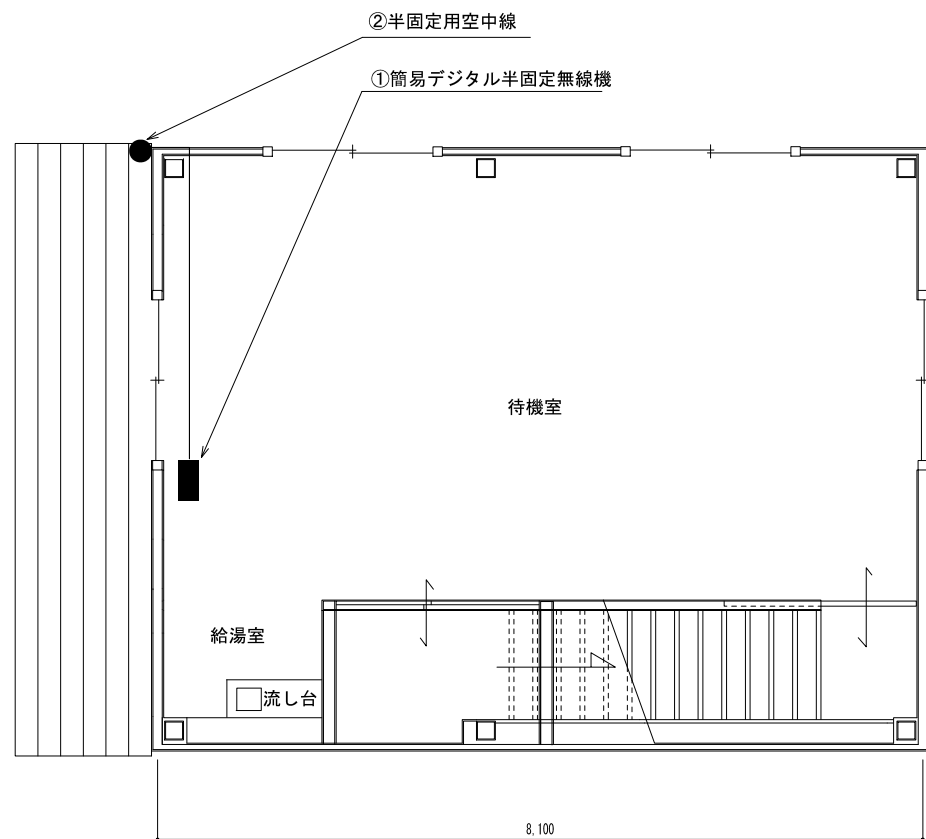

2階平面図

原図はA3



凡 例			
	: 新設		: 撤去
	: 更新		: 移設
	: 既設		

番号	機器名称	数量	備考
①	簡易デジタル半固定無線機	1式	消防団用
②	半固定用空中線	1式	

版	年月日	設変番号	変 更 事 項	承認	発注者	名称	図名	縮尺	設計	服部	年月日
					津市	三重中央消防指令センター総合整備工事			検図	牛田	年月日
					課長	主幹	課長補佐	係長	承認	山下	年月日
						鈴鹿市消防団		1/80	図番		S047
						国府分団車庫					



ビーム計画設計株式会社
Beam Planning Corporation

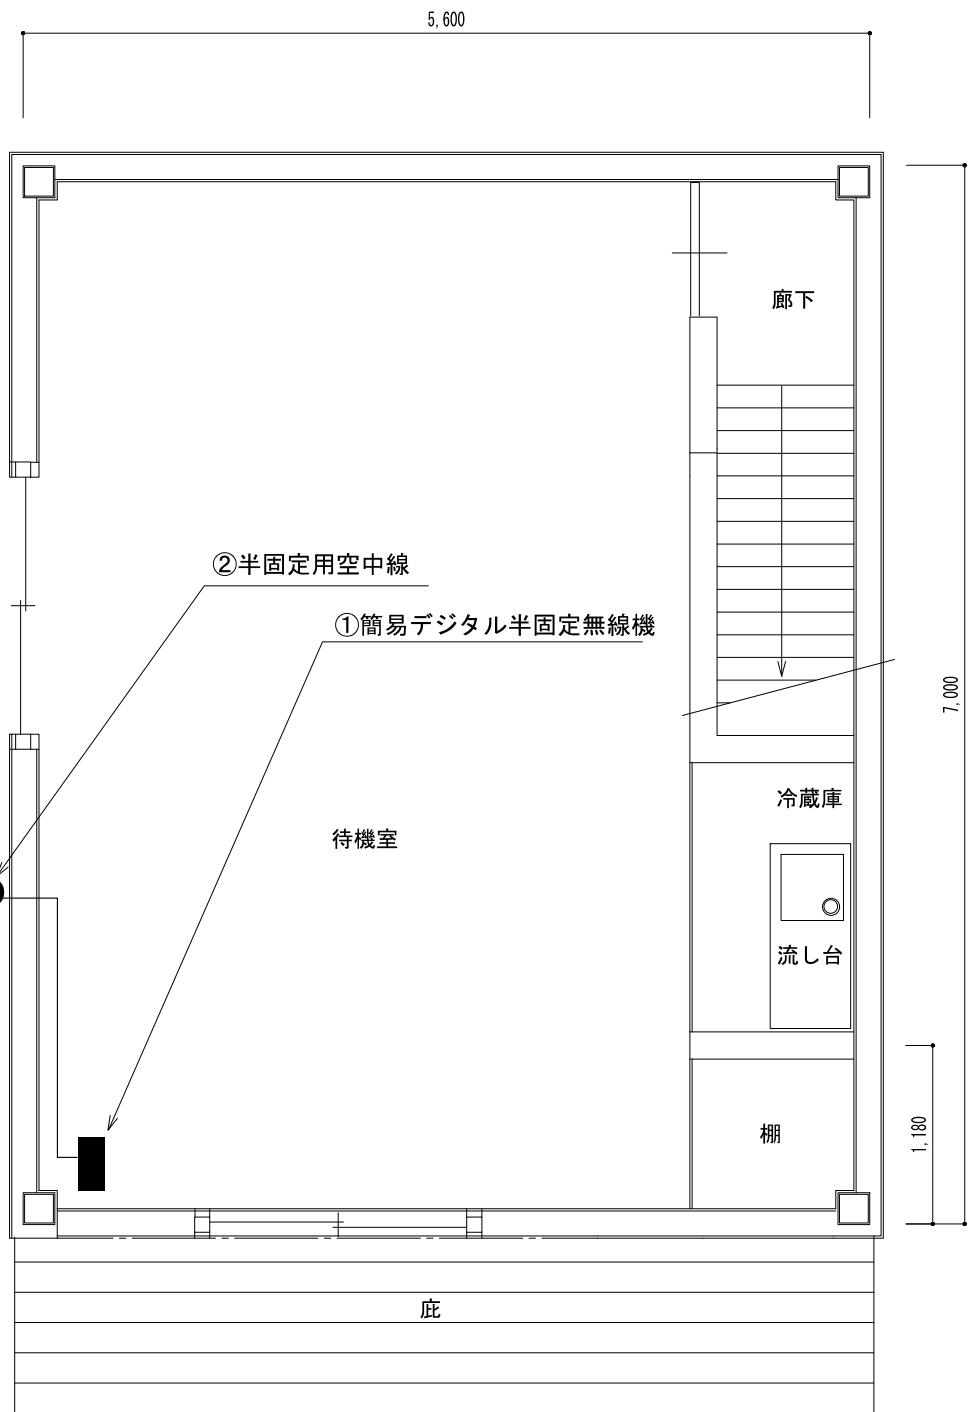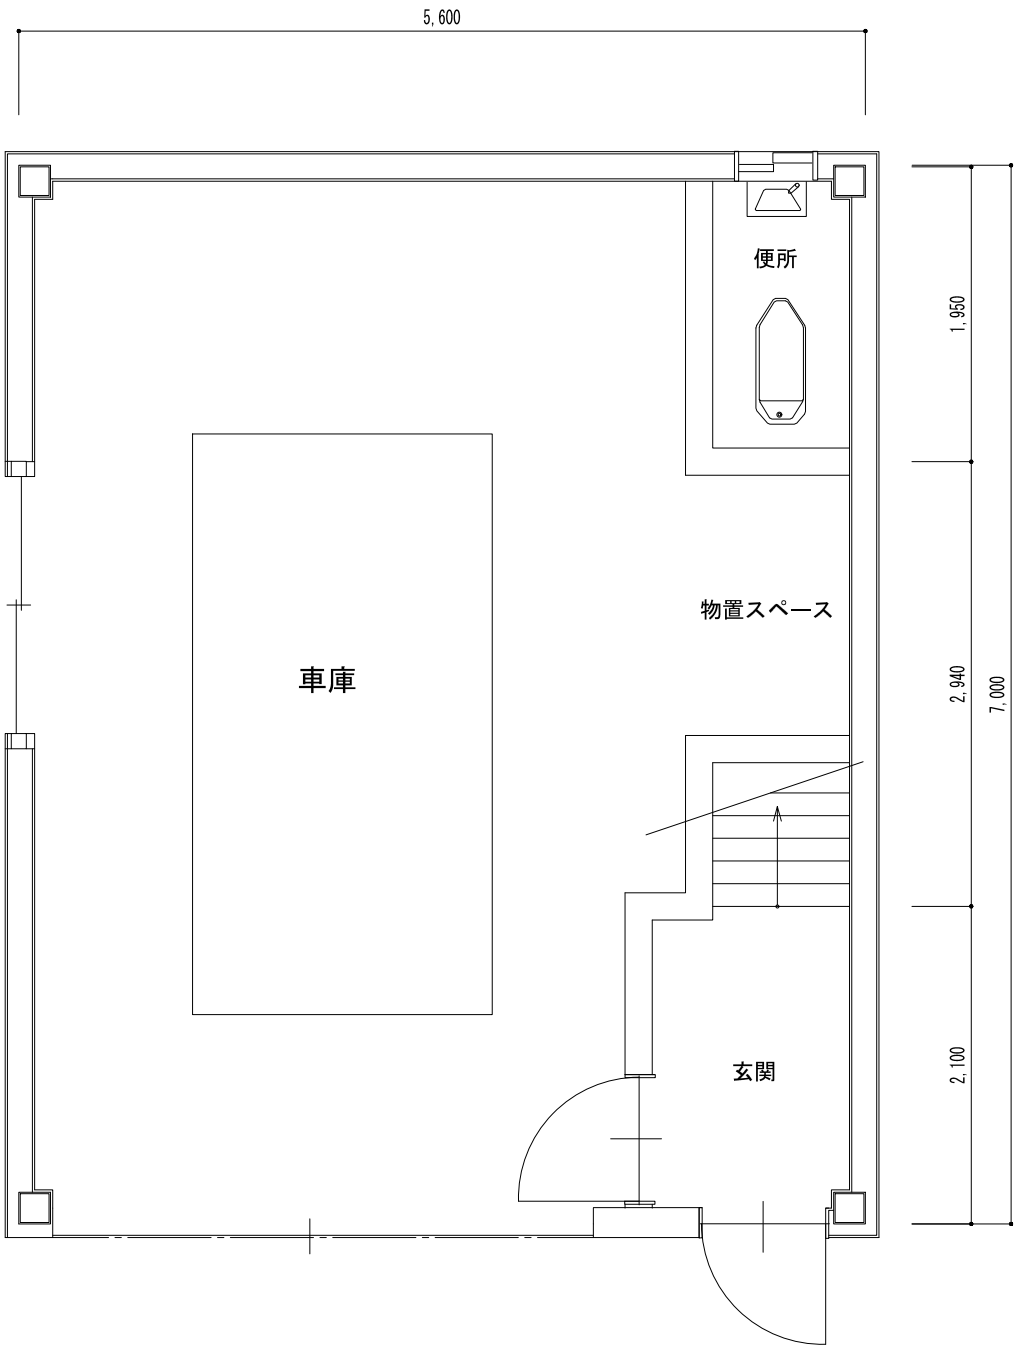

原図はA3

凡 例			
	: 新設		: 撤去
	: 更新		: 移設
	: 既設		

番号	機器名称	数量	備考
①	簡易デジタル半固定無線機	1式	消防団用
②	半固定用空中線	1式	

版	年月日	設変番号	変 更 事 項	承認	発注者	名称	図名	縮尺	設計	服部	年月日	
					津市	三重中央消防指令センター総合整備工事	鈴鹿市消防団 加佐登分団車庫	1/50	検図	牛田	年月日	
					課長	主幹	課長補佐	係長	係	承認	山下	年月日
									図番		S048	



ビーム計画設計株式会社
Beam Planning Corporation