

津市立修成小学校消防設備改修工事


図 面 リ ス ト

図面番号	図 面 名 称
E－01	電気設備特記仕様書 1
E－02	電気設備特記仕様書 2
E－03	電気設備特記仕様書 3
E－04	位置図・配置図
E－05	拡声設備 システムブロック図・機器姿図
E－06	拡声設備系統図(改修後)
E－07	拡声設備系統図(改修前)
E－08	拡声設備詳細図(改修前・後)
E－09	特別教室管理棟 1階拡声設備図(改修前・後)
E－10	特別教室管理棟 2階拡声設備図(改修前・後)
E－11	特別教室管理棟 3階拡声設備図(改修前・後)
E－12	給食室拡声設備図(改修前・後) 2階渡り廊下拡声設備図(改修前・後)
E－13	普通教室棟 1階拡声設備図(改修前・後)
E－14	普通教室棟 2階拡声設備図(改修前・後)


図 面 リ ス ト


図面番号	図 面 名 称
E－15	普通教室棟 3階拡声設備図(改修前・後)
E－16	屋内運動場 1階拡声設備図(改修前・後)
E－17	自動火災報知設備系統図(改修後)
E－18	自動火災報知設備系統図(改修前)
E－19	特別教室管理棟 1階自動火災報知設備図(改修前・後)
E－20	特別教室管理棟 2階自動火災報知設備図(改修前・後)
E－21	特別教室管理棟 3階自動火災報知設備図(改修前・後)
E－22	給食室 自動火災報知設備図(改修前・後)
E－23	普通教室棟 1階自動火災報知設備図(改修前・後)
E－24	普通教室棟 2階自動火災報知設備図(改修前・後)
E－25	普通教室棟 3階自動火災報知設備図(改修前・後)
E－26	普通教室棟 R階自動火災報知設備図(改修前・後)
E－27	屋内運動場 自動火災報知設備図(改修前・後)
E－28	屋内運動場上部 自動火災報知設備図(改修前・後)

19. ボルト・ナット類 屋外に使用する支持金物及びボルト、ナット類で特記のないもの ●ステンレス ・溶融亜鉛メッキ仕上げ 20. ケーブル及び配線 (1)表示 下記の箇所で、ケーブル等に行き先等表示札（ケーブル種別及びサイズ、行き先、施工年、用途、施工者名等を表示。）を取り付ける。 ① ケーブルがスラブを貫通する部分 ② ケーブル分岐部分 ③ 変電所内のケーブル引出し部分 ④ 盤内及び接地端子箱の外部配線引込み部分 ⑤ 屋内の直線部分は、3 0mごと ⑥ プルボックス内 ⑦ 屋外の共同溝等の直線部分は、5 0mごと ⑧ 屋外の地中管路より建物内への引込み部分 ⑨ マンホール及びハンドホールごと (2)ケーブル余長 1) 地中線式の場合、マンホール、ハンドホール内でケーブル余長を見込む箇所数 ・ 2箇所 ・ 4箇所 ・ () 箇所 2) 架空線式の場合、電柱上でケーブル余長を見込む箇所数 ・ 2箇所 ・ 4箇所 ・ () 箇所 21. 配線器具の設置 (1)特殊コンセントはプラグ付とする。 (2)電源の種類により色を区別する。 (3)配線器具を取り付ける場所が金属の場合は、絶縁棒を使用する。 (4)プレートは、図面に特記なき場合、新金属製とする。 (5)カバープレートは、原則として新金属製とする。 なお、器具を実装しない位置ボックスには用途表示をすること。 (6)フロアプレートは、水平高低調整型（空転防止リング付）とする。 22. 照明器具の設置 (1)照明器具取付完了後、照度測定を行う。照度計は一般形A A級とする。 (2)天井下地材より支持をする場合は、ワイヤ等により脱落防止の措置を行う。 (3)パイプ吊りの照明器具は振れ止めを施工する。 23. 照明改修の際の測定 対象室の改修前後の照度及び回路電流値の測定を次のとおり行うこと。 測定箇所 () 測定回数 前後各 () 回 24. 分電盤、制御盤、キュービクル等 図面ホルダー内には、完成図及び回路の行き先がわかる図面を備える。また、既設分電盤・制御盤等を改造した場合は、図面を修正するものとする。 25. 受変電設備、発電設備の設置場所 (1)保守点検、防火上有効な空間、維持管理の空間を考慮する。 (2)屋内に設置する場合は、床の強度計算書、換気計算書等を監督員に提出する。 (3)基礎の高さは周囲の状況を考慮する。 (4)電気室には水管、蒸気管、ガス管、ダクト等を通過させない。 26. 発電設備の燃料配管 (1)フレキシブルジョイント取付位置は、施工前に所轄の消防署と十分に打合せを行う。 (2)配管の接続は、機器の取外し又は保守点検を考慮し施工する。 27. 非常放送設備のスピーカ設置 (1)放送区域の各部からスピーカまでの水平距離は1 0m以内とする。 (2)階段等にスピーカを設置する場合は、垂直距離1 5m以内とする。 28. 土工事 (1)埋戻しの材料及び工法 ・ B種 (材料：根切り土の中の良質土 / 工法：機器による締固め) ・ その他 () ただし、配管周りの埋戻し材料は山砂とする。 (2)特記なき地中埋設配管の深さは、GL—6 0 0mm以上とする。 (3)根切りの種類は、マンホール、ハンドホール、屋外受変電設備及び自家発電装置の基礎等は総掘り、埋設管路等は布掘り、外灯基礎、電柱等はつぼ掘りとする。 (4)機械掘削は根切り底を乱さないようにする。 29. ハンドホール、マンホール 高さ9 0 0mmを超えるものにあっては、タラップ付とする。 なお、タラップの取付は4 5 0mm間隔以内とする。 30. 地中配線路の表示杭 下記の箇所に、地中配線路の表示杭を設置する。 ① 建物への引込口及び送出口付近 ② マンホール・ハンドホール付近 ③ 地中線路の曲折箇所 ④ 道路横断箇所 ⑤ 直線部分では3 0m程度に1 個（3 0mに満たない部分はその間に1 個）	V. 機器仕様 下記の該当する項目を適用する。また、選択する事項は、●印のついたものを適用する。 なお、詳細については図面による。 【電力設備】 1. 電灯設備 (1)既設等との 取り合い (2)機器類 (3)一般照明器具 (4)照明制御器 (5)外灯 (単独設置) (6)コンセント等 (7)分電盤、 制御盤等 2. 動力設備 (1)既設との 取り合い (2)機器類 (3)負荷設備 (4)負荷設備への 接続 (5)電動機等の 接地 (6)分電盤、 制御盤等 3. 雷保護設備 (1)避雷針 (2)雷サージ保護 (3)電源回路保護 (4)通信回線保護 4. 接地設備 (1)接地工事 (2)接地抵抗測定 (3)接地極埋設標	【受変電設備】 5. 受変電設備 (1)既設との 取り合い (2)機器類 (3)盤類 (4)交流遮断器 (5)断路器 (6)負荷開閉器 (7)変圧器 (8)進相コンデンサ (9)直列リアクトル (進相コンデンサ用) (10)キュービクル 等 (11)基礎 (12)配線ボックス 及び蓋 (13)設置場所 【電力貯蔵設備】 6. 直流電源設備 (1)用途 (2)容量 (3)整流装置 (4)蓄電池 7. 交流無停電 電源設備 (1)用途 (2)容量 (3)給電方式 (4)整流装置等 (5)蓄電池 (6)性能 8. 電力準化用 蓄電設備 9. 分散電源エネ ルギーマネジ メントシステム	【発電設備】 10. 燃料式 発電設備 (1)用途 (2)設置場所 (3)機器 (4)発電装置 (5)燃料 (6)燃料槽 (7)給油ボックス (8)燃料移送 ポンプ (9)基礎 11. その他 発電設備 【通信・情報設備】 12. 構内情報 通信網設備 13. 構内交換設備 (1)機器 (2)交換装置 (3)電話機 (4)端子盤類 (5)アウトレット 14. 情報表示設備 (1)設備 (2)利用化装置 (3)出退表示装置 (4)時刻表示装置 (5)警報等表示 装置 15. 映像音響設備	1) 用途 ・防災電源専用（防災認定品） ・防災電源兼用（防災認定品） ・ 一般用 2) 区分 ・ 屋内 ・ 屋外（・普通地域 ・塩害地域） ・ 発電装置 ・燃料槽 ・給油ボックス ・燃料移送ポンプ ・ その他 () 1) 種類 ・ディーゼル発電装置 ・ガスエンジン発電装置 ・ガスタービン発電装置 ・簡易形 ・オープン式 ・キュービクル式（・85dB(A)/1m ・75dB(A)/1m） ・ () ・ () 秒以内 3) 始動時間（停電検出後） ・1 0秒以内 ・4 0秒以内 4) 連続運転時間 ・2 時間以上 ・1 0 時間以上 ・2 4 時間以上 ・ 7 2 時間以上 ・その他 () 5) 発電機 ①電気方式 ・三相3 線式（・6 . 6 k V ・2 0 0 V ・ () V） ・単相3 線式（2 0 0 ／1 0 0 V） ・単相2 線式（・2 0 0 V ・1 0 0 V ・ () V） ②定格周波数 6 0 H z ③定格出力 () k V A 6) 原動機 ①定格出力 ・ () , k W 以上 ・ () p s 以上 ②冷却方式 ・ラジエータ方式 ・その他 () 1) 種類 ・軽油 ・灯油 ・A 重油 ・その他 () 2) 引渡時燃料 ・満タン ・指定なし ・その他 () 1) 形式及び容量 ・パッケージ搭載タンク（) リットル ・燃料小出槽（) リットル ・主燃料槽（) リットル ・屋外型（・ステンレス製 ・鋼製） ・屋内型（・ステンレス製 ・鋼製） 3) 主燃料槽 ①設置場所 ・屋内 ・屋外(地上) ・地下埋設（・タンク室内埋設 ・直埋設） ・二重殻タンク ・一重殻タンク ・その他 () ②形式 ・本工事 ・別途工事 ・その他 () ・本工事 ・別途工事 ・既設利用 ・その他 () ③設置工事 ・本工事 ・別途工事 ・その他 () ④タンク室工事 ・本工事 ・別途工事 ・既設利用 ・その他 () 1) 材質 ・ステンレス製 ・鋼製 ・その他 () 2) 油量指示計 ・有 ・無 1) 電動ポンプ ・歯車ポンプ ・油中ポンプ 2) 手動ポンプ（ウイングポンプ） ・有 ・無 3) 電動ポンプ水没防止カバー ・有 ・無 ・本工事（・2 1 N/mm2 ・1 8 N/mm2） ・別途工事 ・既設利用 ・その他 () ・ () の仕様詳細は別図による。 ・仕様詳細は別図による。 ・交換装置 ・電話機 ・端子盤類 ・アウトレット ・その他 () 1) 種別 ・構内交換装置（・デジタルPBX ・IP-PBX ・VoIPサーバ） ・ボタン電話装置 ・その他 () 2) 局線応答方式 ・局線中継台 ・分散中継台 ・ダイヤルイン ・ダイレクトインダイヤル ・ダイレクトインライン ・その他 () 3) 保安用接地 ・本工事 ・別途工事 ・既設利用 ・その他 () 4) 本配電盤(MDF) ・自立フルム（・片面形 ・両面形） ・交換機一体型 ・壁掛型 ・その他 () 5) 電源装置 ①形式 ・別置型 ・一体形 ・その他 () ②停電補償時間 ・3 0 分以上 ・ () 以上 ・一般電話機 ・多機能電話機 ・I P 電話機 ・デジタルコードレス電話機（PHS方式） ・IP-アドレス電話機（無線LAN方式） ・その他 () 1) 端子盤 ・中継端子盤（I D F） ・室内端子盤 2) 中継端子盤には実装数の2 0 %以上、室内端子盤には1 0 P 以上の接続端子板スペースを見込む。 ・ローテンションアウトレット（・固定型 ・上下動型（アップ式を含む）） ・壁コンセント ・その他 () 14. 情報表示設備 (1)設備 (2)利用化装置 (3)出退表示装置 (4)時刻表示装置 (5)警報等表示 装置 ・利用化装置 ・出退表示装置 ・時刻表示装置 ・警報等表示装置 仕様詳細は別図による。 仕様詳細は別図による。 仕様詳細は別図による。 1) 機器 ・表示盤 ・検出装置 ・その他 () 2) 表示盤 ①表示方式 ・表示窓式 ・その他 () ②施工 ・本工事 ・別途工事 ・既設利用 ・その他 () 3) 検出装置 ①検出方式 ・電極 ・無電圧接点 ・その他 () ②施工 ・本工事 ・別途工事 ・既設利用 ・その他 () 4) 図面に特記明示がない場合、検出装置への接続は本工事とする。 15. 映像音響設備 ・仕様詳細は別図による。	特記事項	株式会社 森本設備設計 三重県津市夢が丘1丁目41番地8	年月日 縮尺 A2:N/S	工事名称 津市立修成小学校消防設備改修工事 図面名 電気設備特記仕様書 2	図面番号 E-02 原図：A 2
---	--	--	--	---	-----------------	--	---	---	---

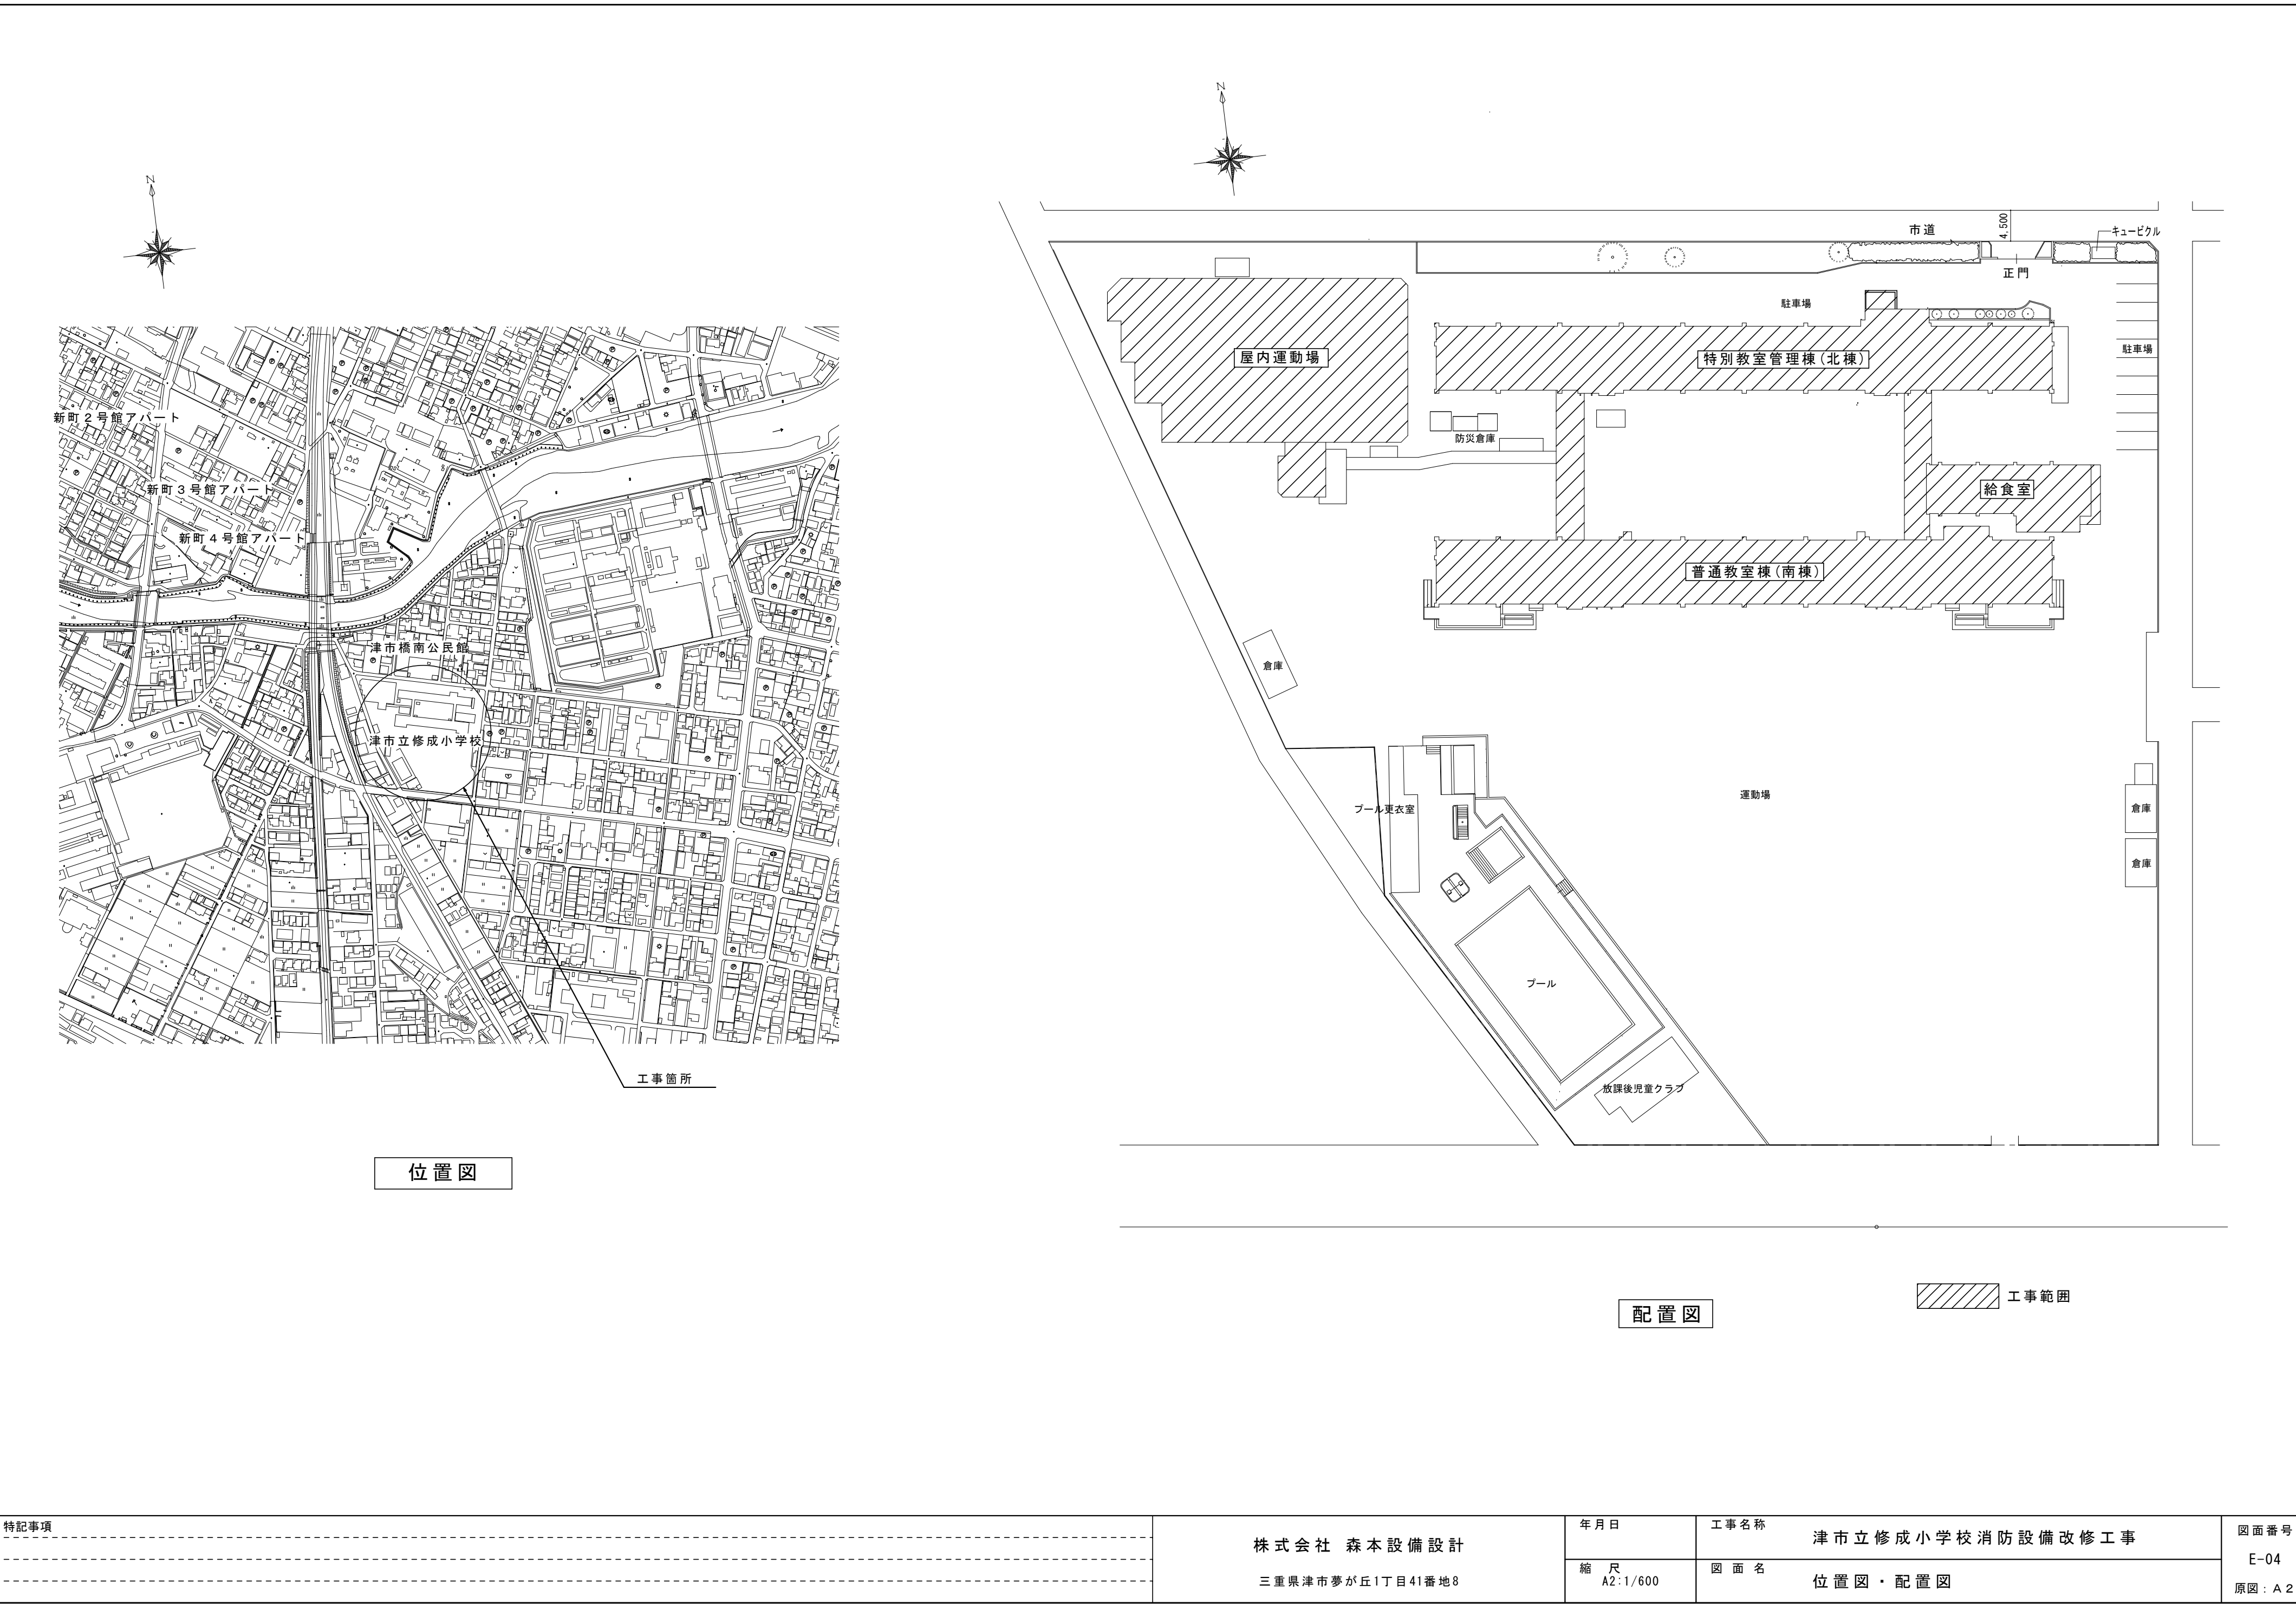

特記事項	株式会社 森本設備設計 三重県津市夢が丘1丁目41番地8	年月日	工事名称	図面番号 E-04 原図：A 2
		縮尺 A2:1/600	図面名	
		津市立修成小学校消防設備改修工事 位置図・配置図		

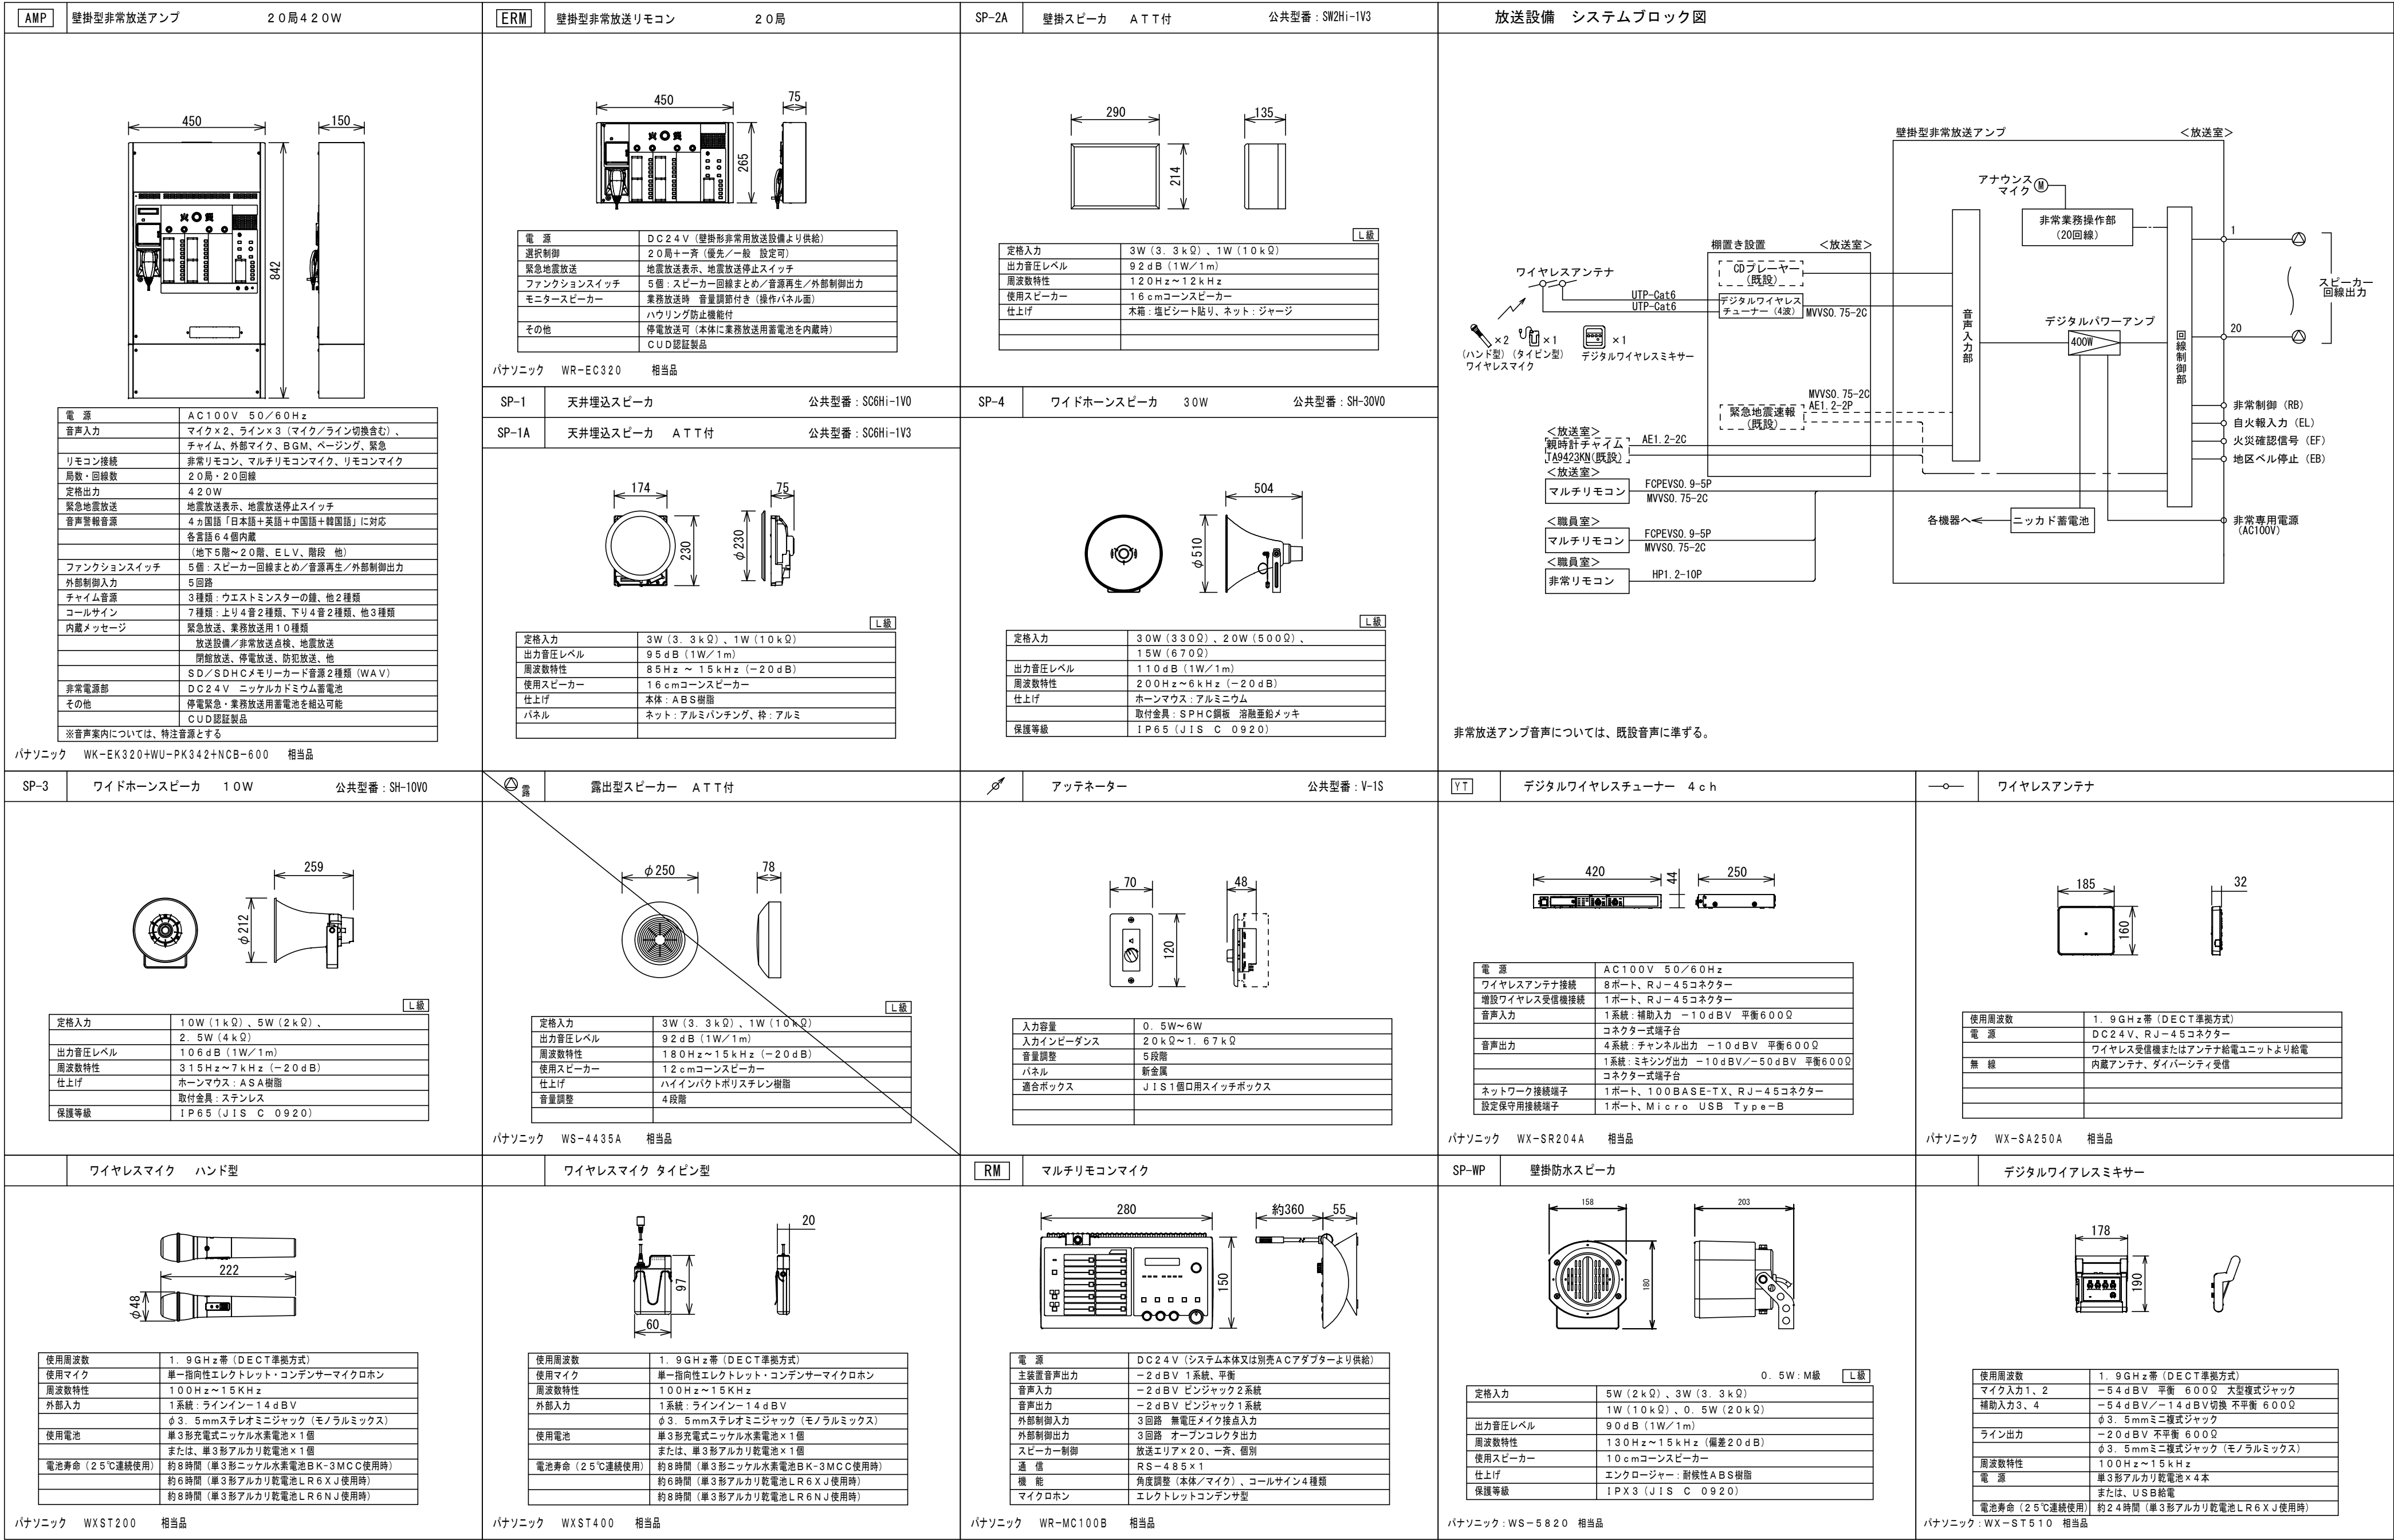

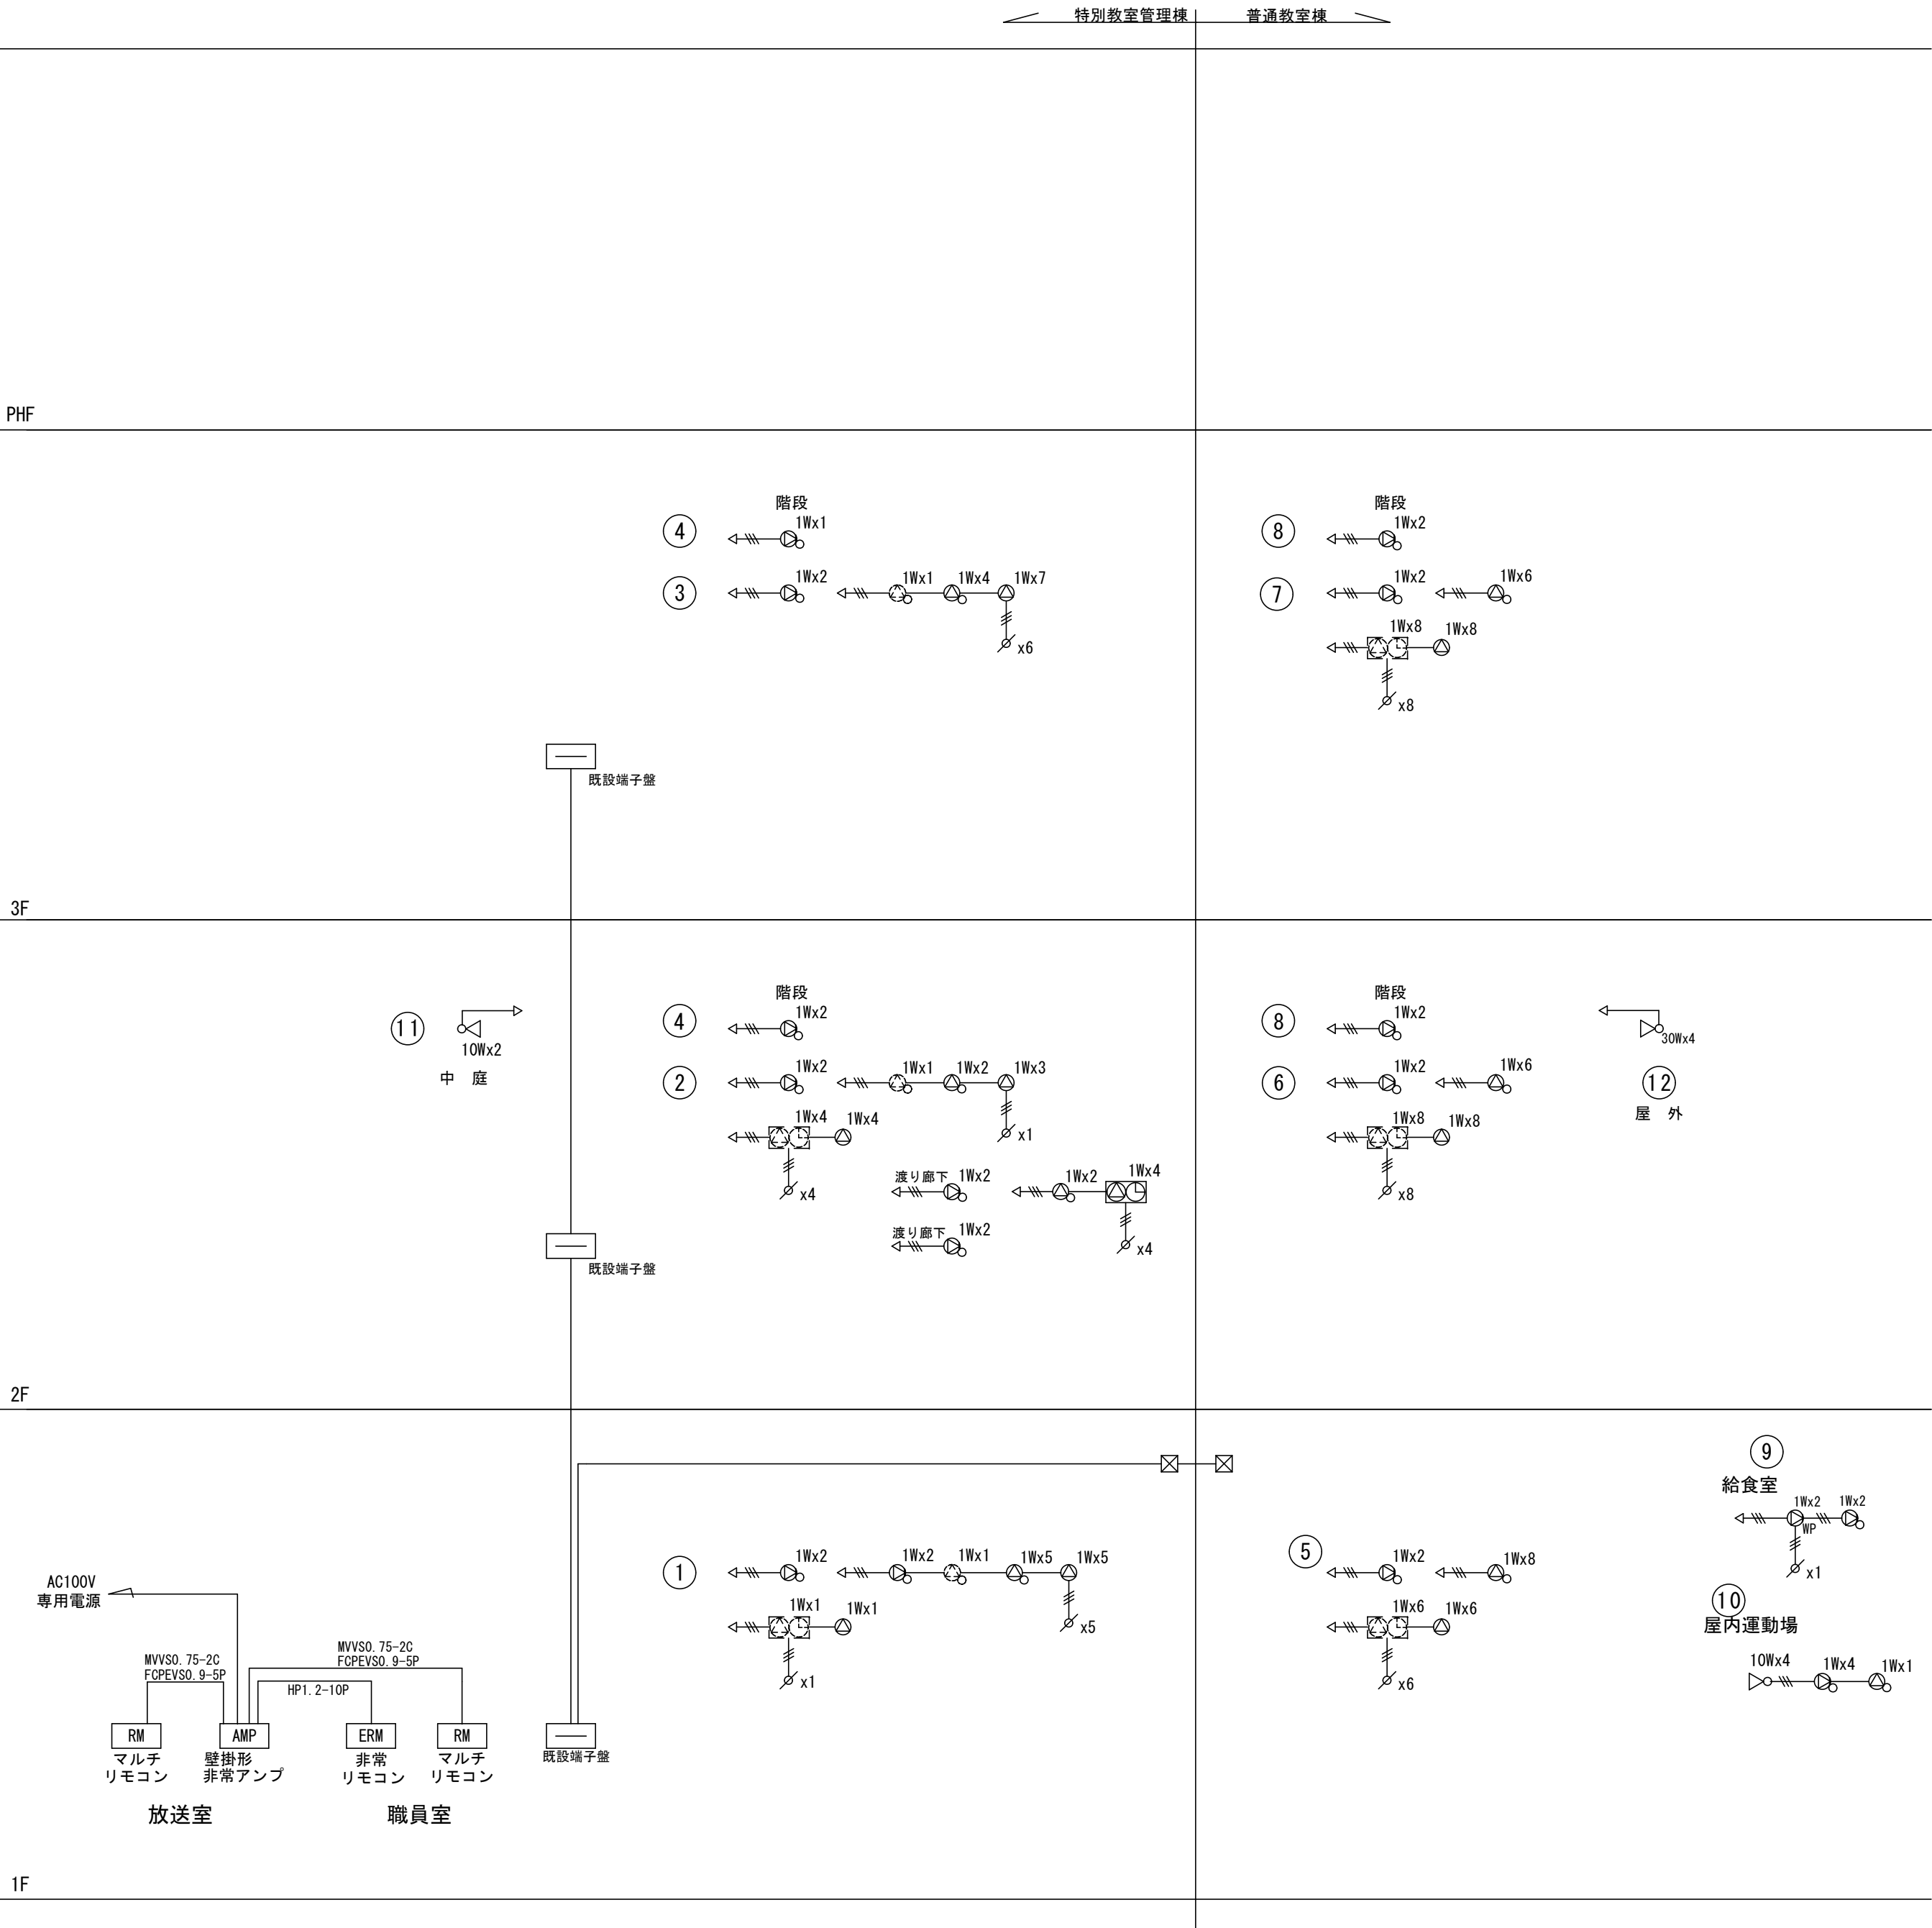

拡声設備系統図

非常放送回路番号表

番号	名 称
1	特別教室・管理棟 1 階
2	特別教室・管理棟 2 階
3	特別教室・管理棟 3 階
4	特別教室・管理棟 階段
5	普通教室棟 1 階
6	普通教室棟 2 階
7	普通教室棟 3 階
8	普通教室棟 階段
9	給食室
10	屋内運動場
11	中庭
12	屋外
13	予 備
14	予 備
15	予 備
16	予 備
17	予 備
18	予 備
19	予 備
20	予 備


一般放送回路番号表

番号	名 称
1	特別教室・管理棟 1 階
2	特別教室・管理棟 2 階
3	特別教室・管理棟 3 階
4	特別教室・管理棟 階段
5	普通教室棟 1 階
6	普通教室棟 2 階
7	普通教室棟 3 階
8	普通教室棟 階段
9	給食棟
10	屋内運動場
11	中庭
12	屋外
13	予 備
14	予 備
15	予 備
16	予 備
17	予 備
18	予 備
19	予 備
20	予 備

放送区域 スピーカー名称・容量	特別教室 管理棟	普通教室棟	屋 外	屋内運動場	給食室	計	入力容量計
スピーカ 1W	6 0	7 4		5	4	1 4 3	1W×128=128W
スピーカ 10W			2	4		6	10W×6=60W
スピーカ 30W			4			4	30W×4=120W
合計							308W

凡例

記号	名 称	備 考
⊙	天井埋込スピーカ	
⊙	天井埋込スピーカ	アッテネータ付
⊙	壁掛けスピーカ	
⊙	壁掛けスピーカ	アッテネータ付
⊙WP	壁掛けスピーカ	防水
◇	アッテネータ	
▷	ホーンスピーカ	
☒	ブルボックス	
≡	端子盤	
◆	壁貫通処理	
★	防火区画貫通処理	

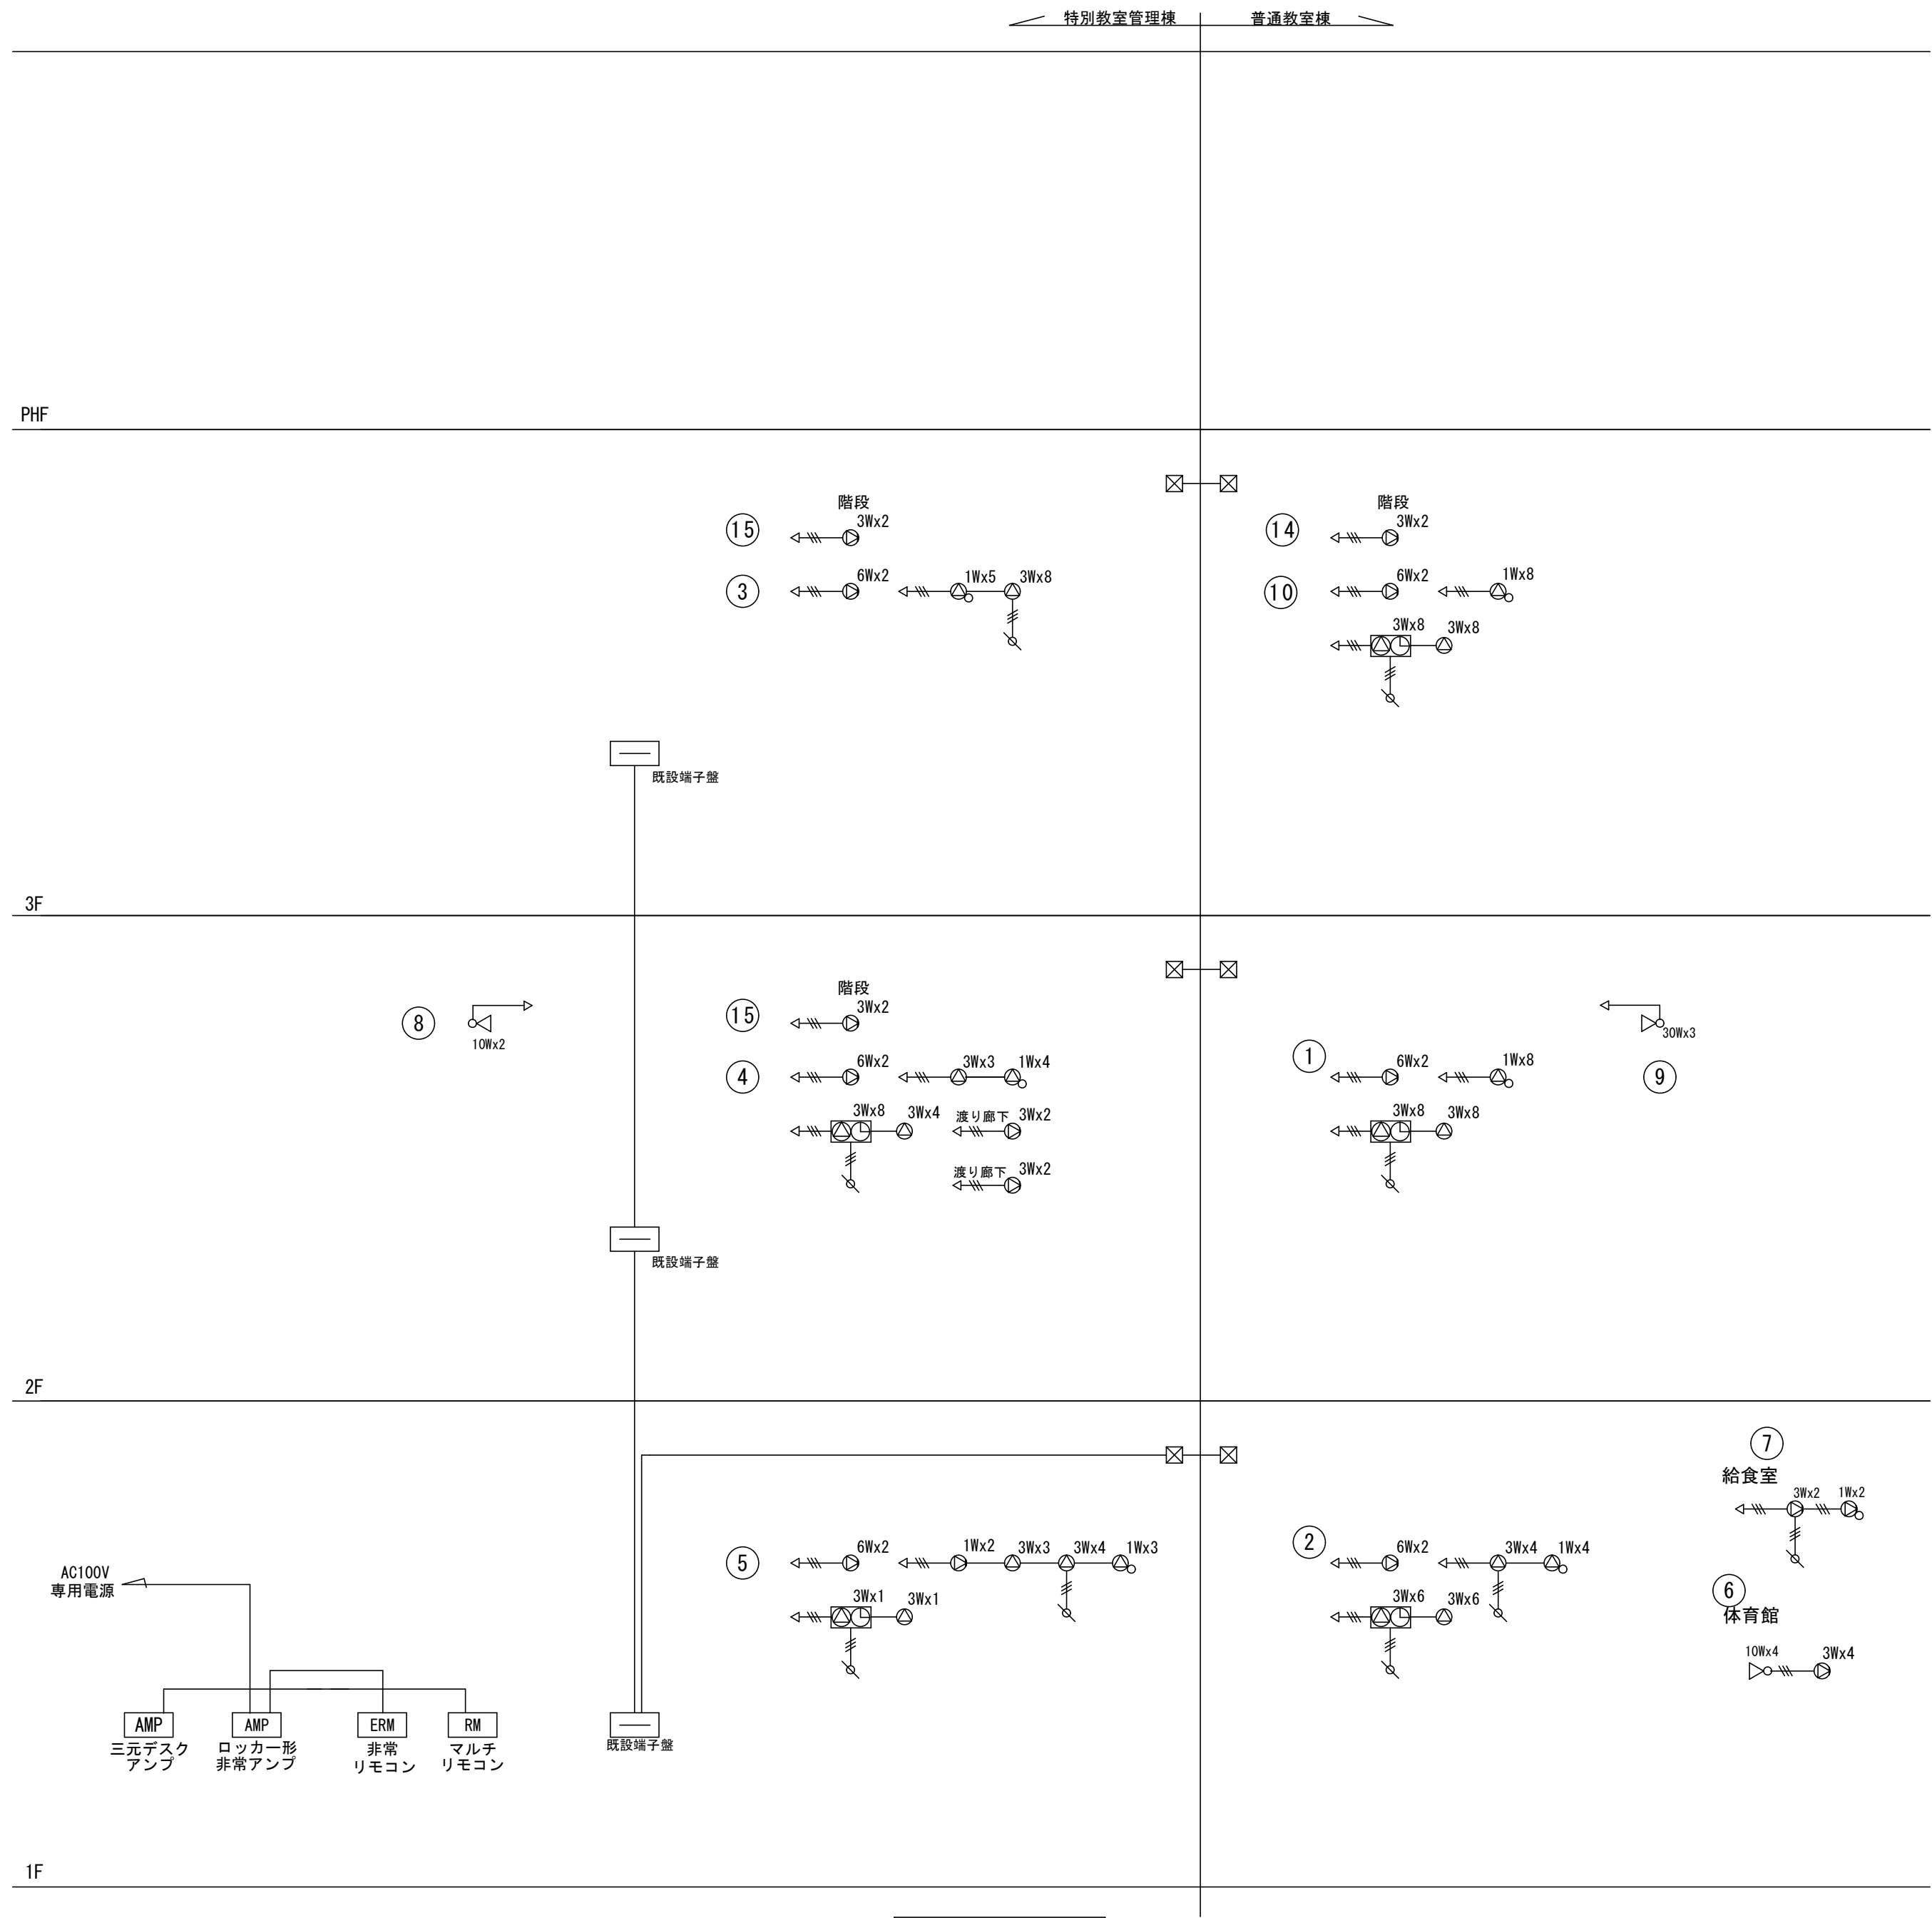

非常放送回路番号表

番号	名 称
1	南棟 2 F
2	南棟 1 F
3	北棟 3 F
4	北棟 2 F
5	北棟 1 F
6	体育館
7	給食棟
8	中庭
9	屋外
10	南棟 3 F
11	予 備
12	予 備
13	ダムウエータ
14	南棟 階段
15	北棟 階段
16	予 備
17	予 備
18	予 備
19	予 備
20	予 備

一般放送回路番号表

番号	名 称
1	西棟 1階
2	西棟 2階
3	西棟 3階
4	北棟 1階
5	北棟 2階
6	北棟 3階
7	体育館
8	屋上
9	予 備
10	予 備

凡例

記号	名 称	備 考
⊙	天井埋込スピーカ	
⊙	天井埋込スピーカ	アッテネーター付
⊙	壁掛けスピーカ	
⊙	壁掛けスピーカ	アッテネーター付
⌞	アッテネータ	
⌞	ホーンスピーカ	
⊠	ブルボックス	
⊠	端子盤	

拡声設備系統図

特記事項

機器は撤去とする。

株式会社 森本設備設計

三重県津市夢が丘1丁目41番地8

年月日

縮 尺
A2：N/S

工事名称

津市立修成小学校消防設備改修工事


図 面 名

拡声設備系統図（改修前）


図面番号

E-07

原図：A 2

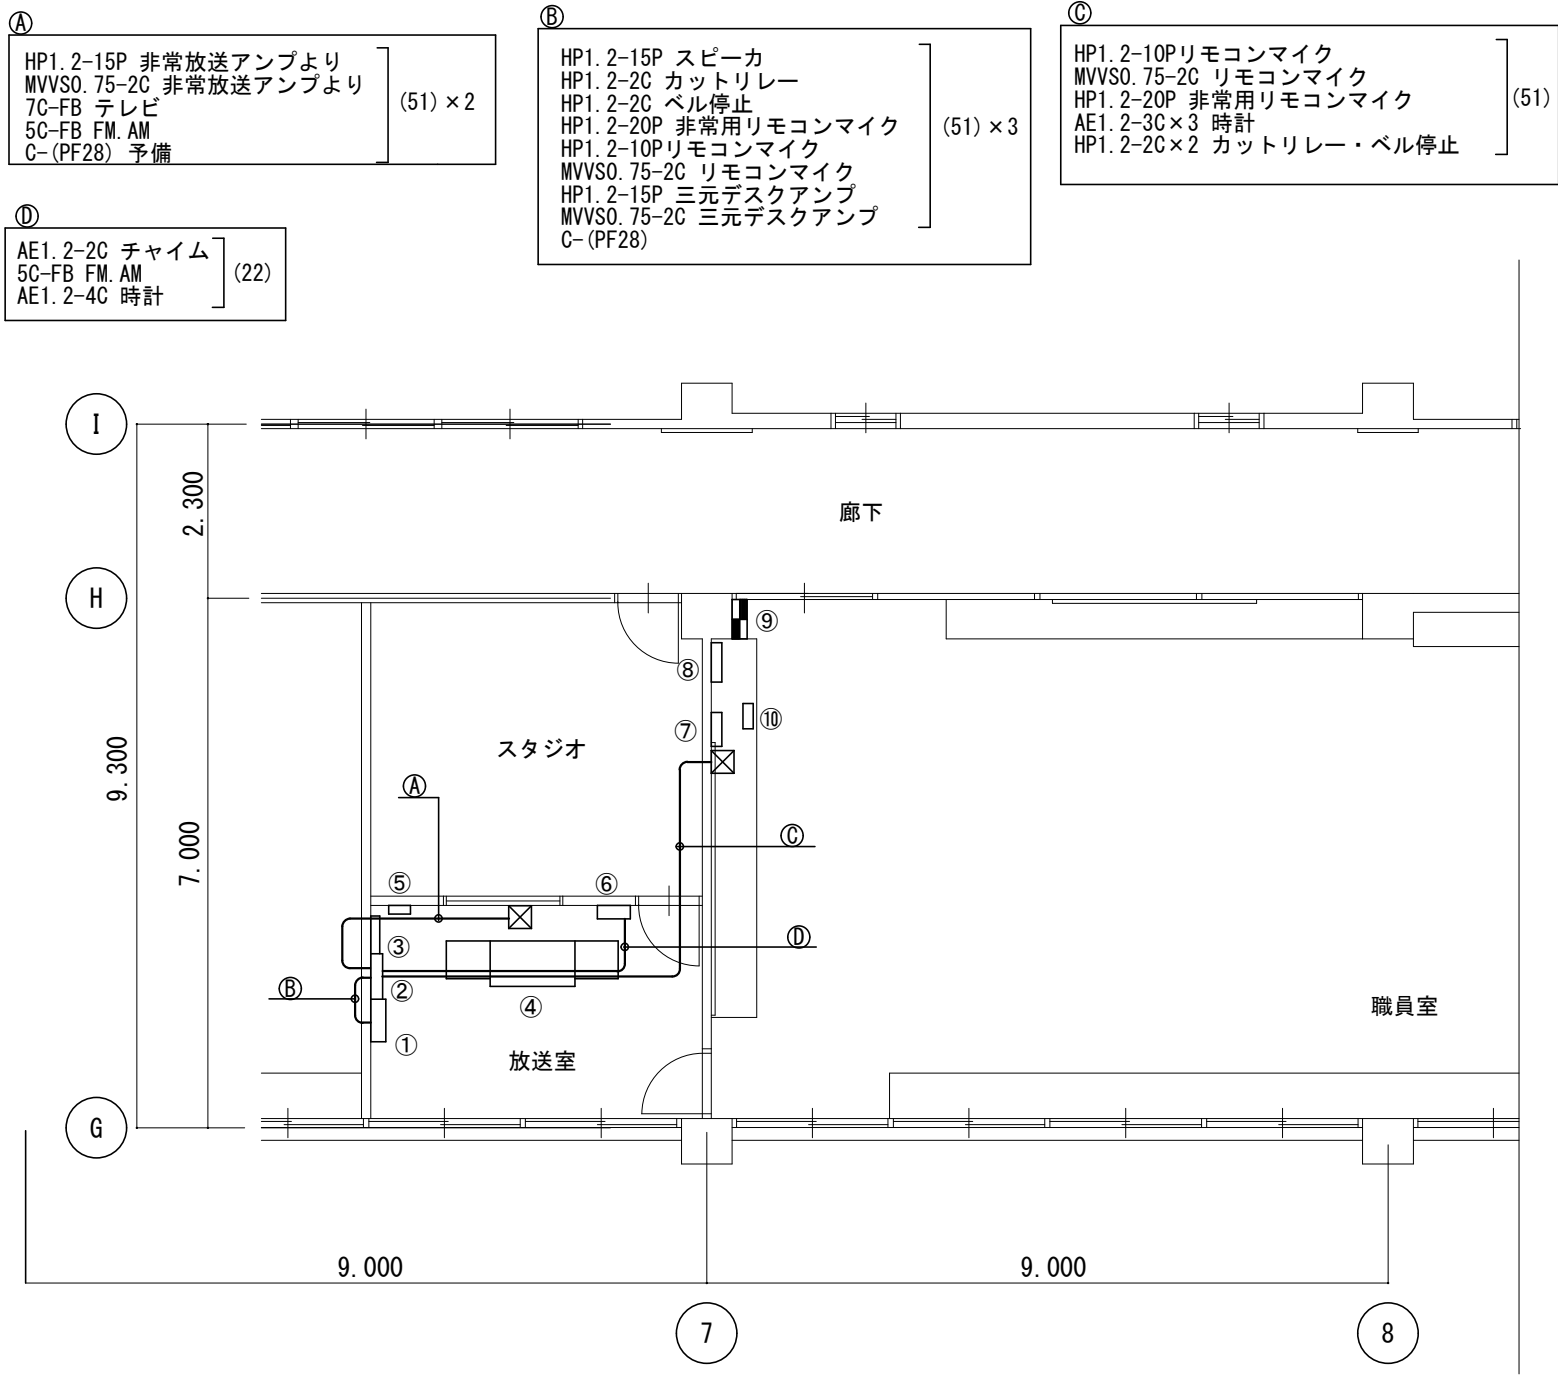


放送室展開図

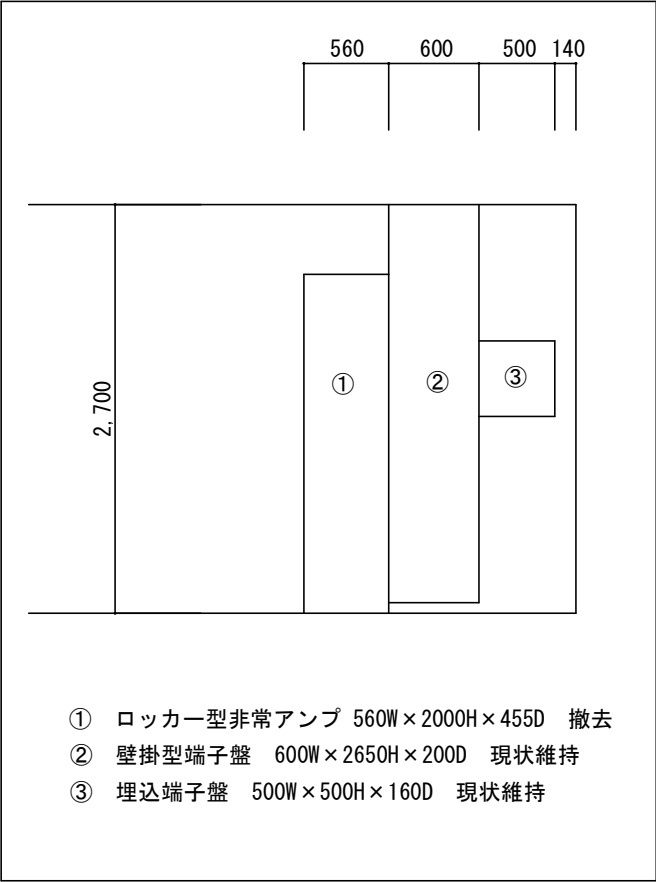



- ④ 三元デスクアンプ 2270W×600H×600D 撤去
⑤ 地震警報装置 現状維持
⑥ 電気式親時計 現状維持

職員室展開図

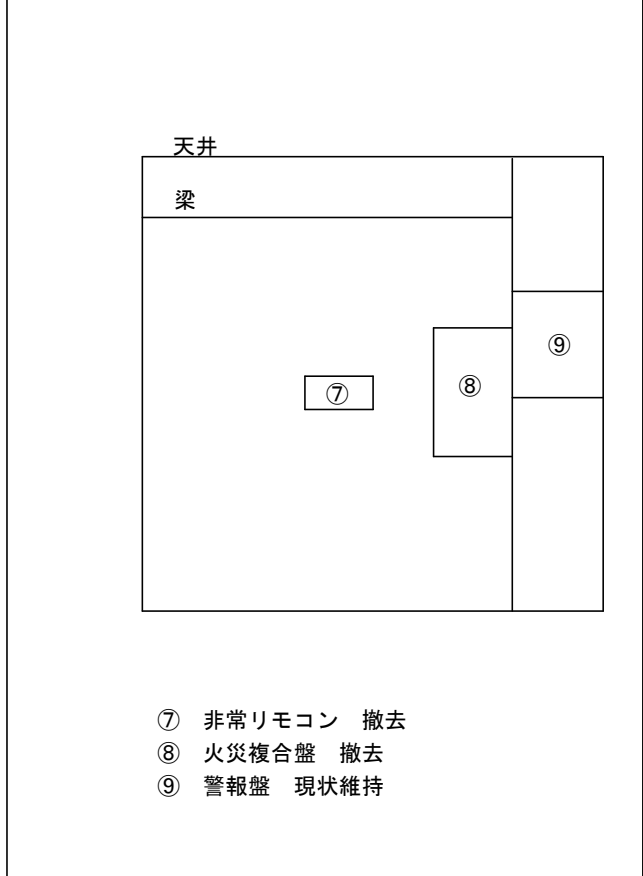


- ⑩ マルチリモコン 卓上形 撤去

湯沸室、宿直室平面図 S=1/100

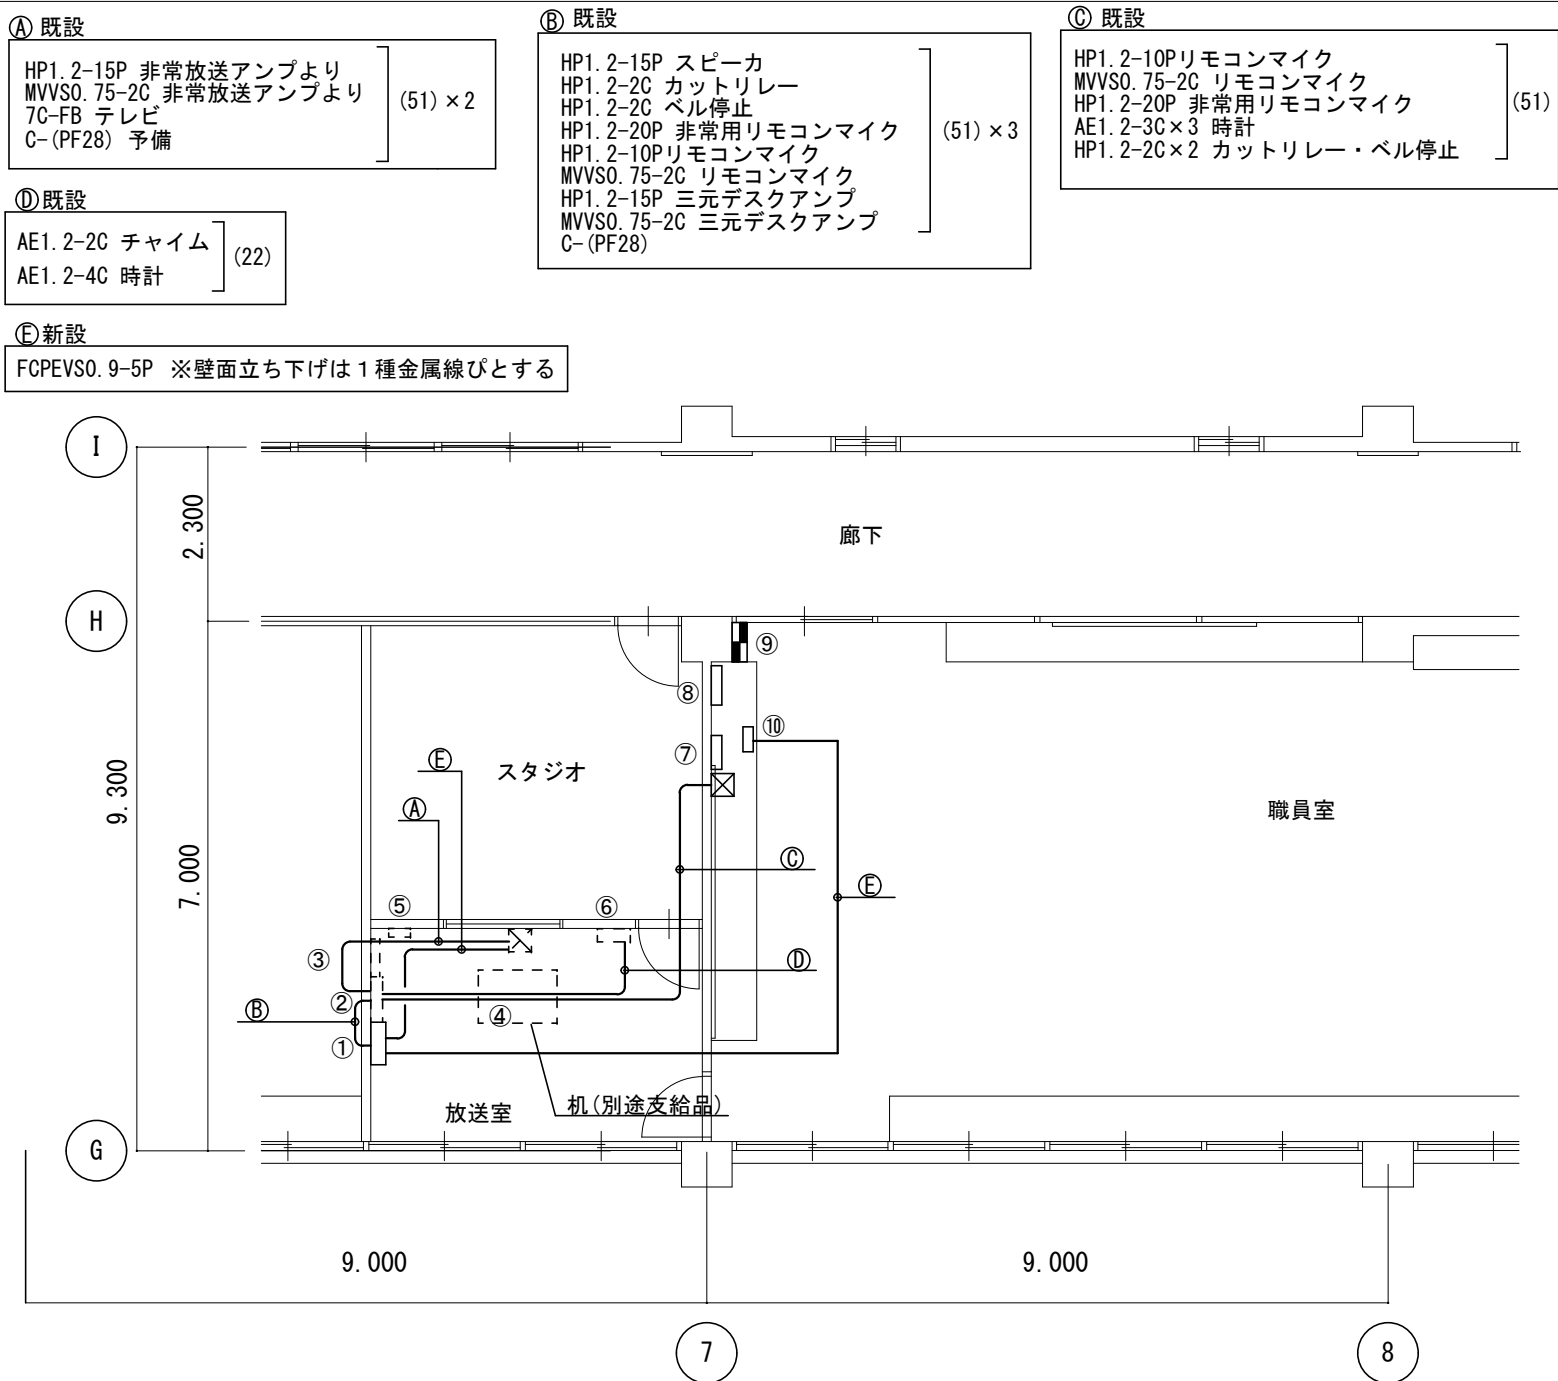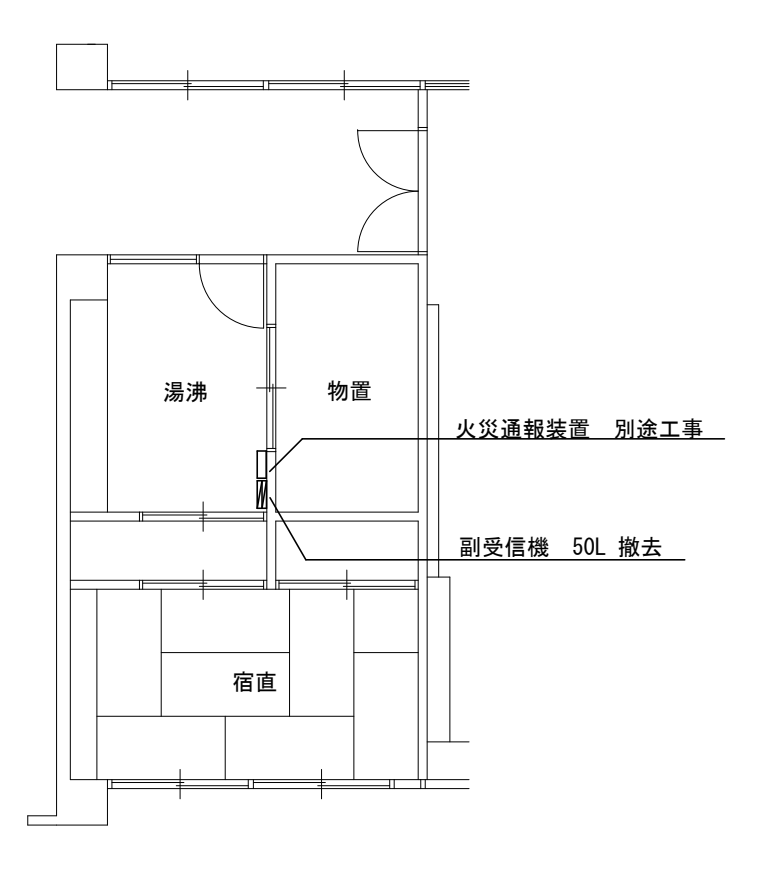


放送室展開図

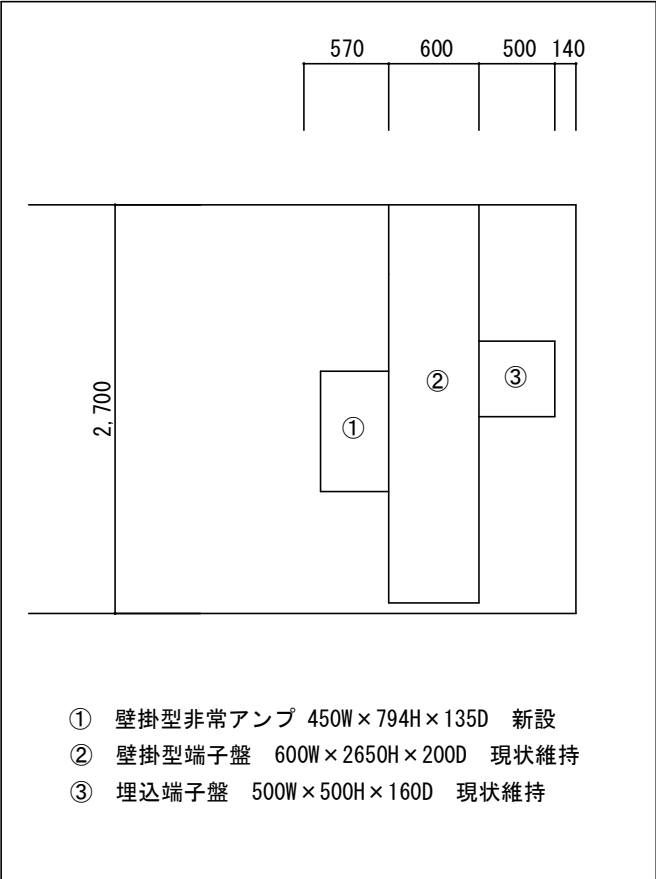

- ④ マルチリモコン 卓上形 新設
⑤ 地震警報装置 現状維持
⑥ 電気式親時計 現状維持


職員室展開図

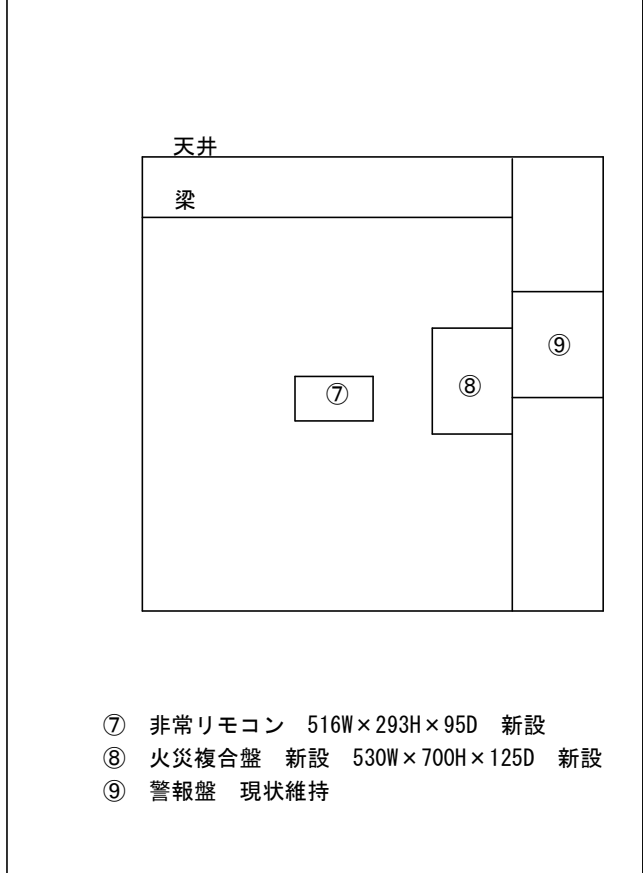


- ⑩ マルチリモコン 卓上形 新設

特記事項

株式会社 森本設備設計 三重県津市夢が丘1丁目41番地8	年月日	工事名称 津市立修成小学校消防設備改修工事	図面番号 E-08 原因：A 2
	縮尺 A2：N/S	図面名 拡声設備詳細図（改修前・後）	

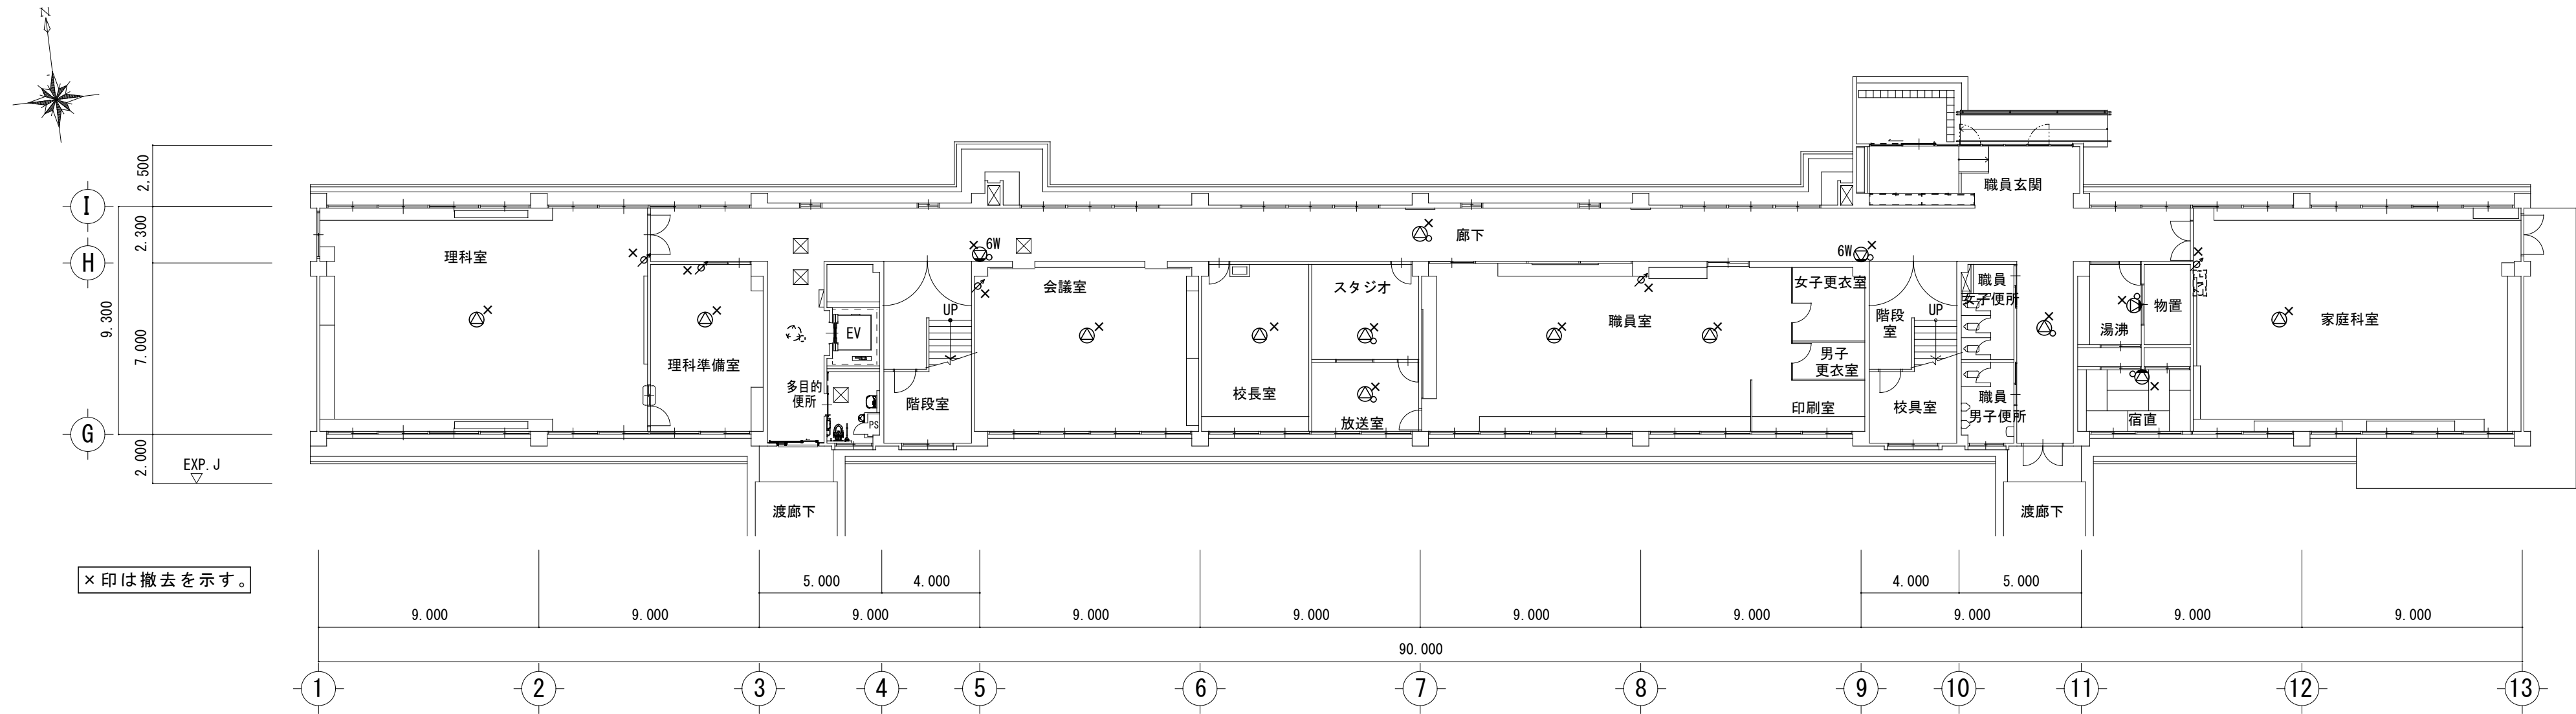


特別教室管理棟 1階平面図 S=1/200

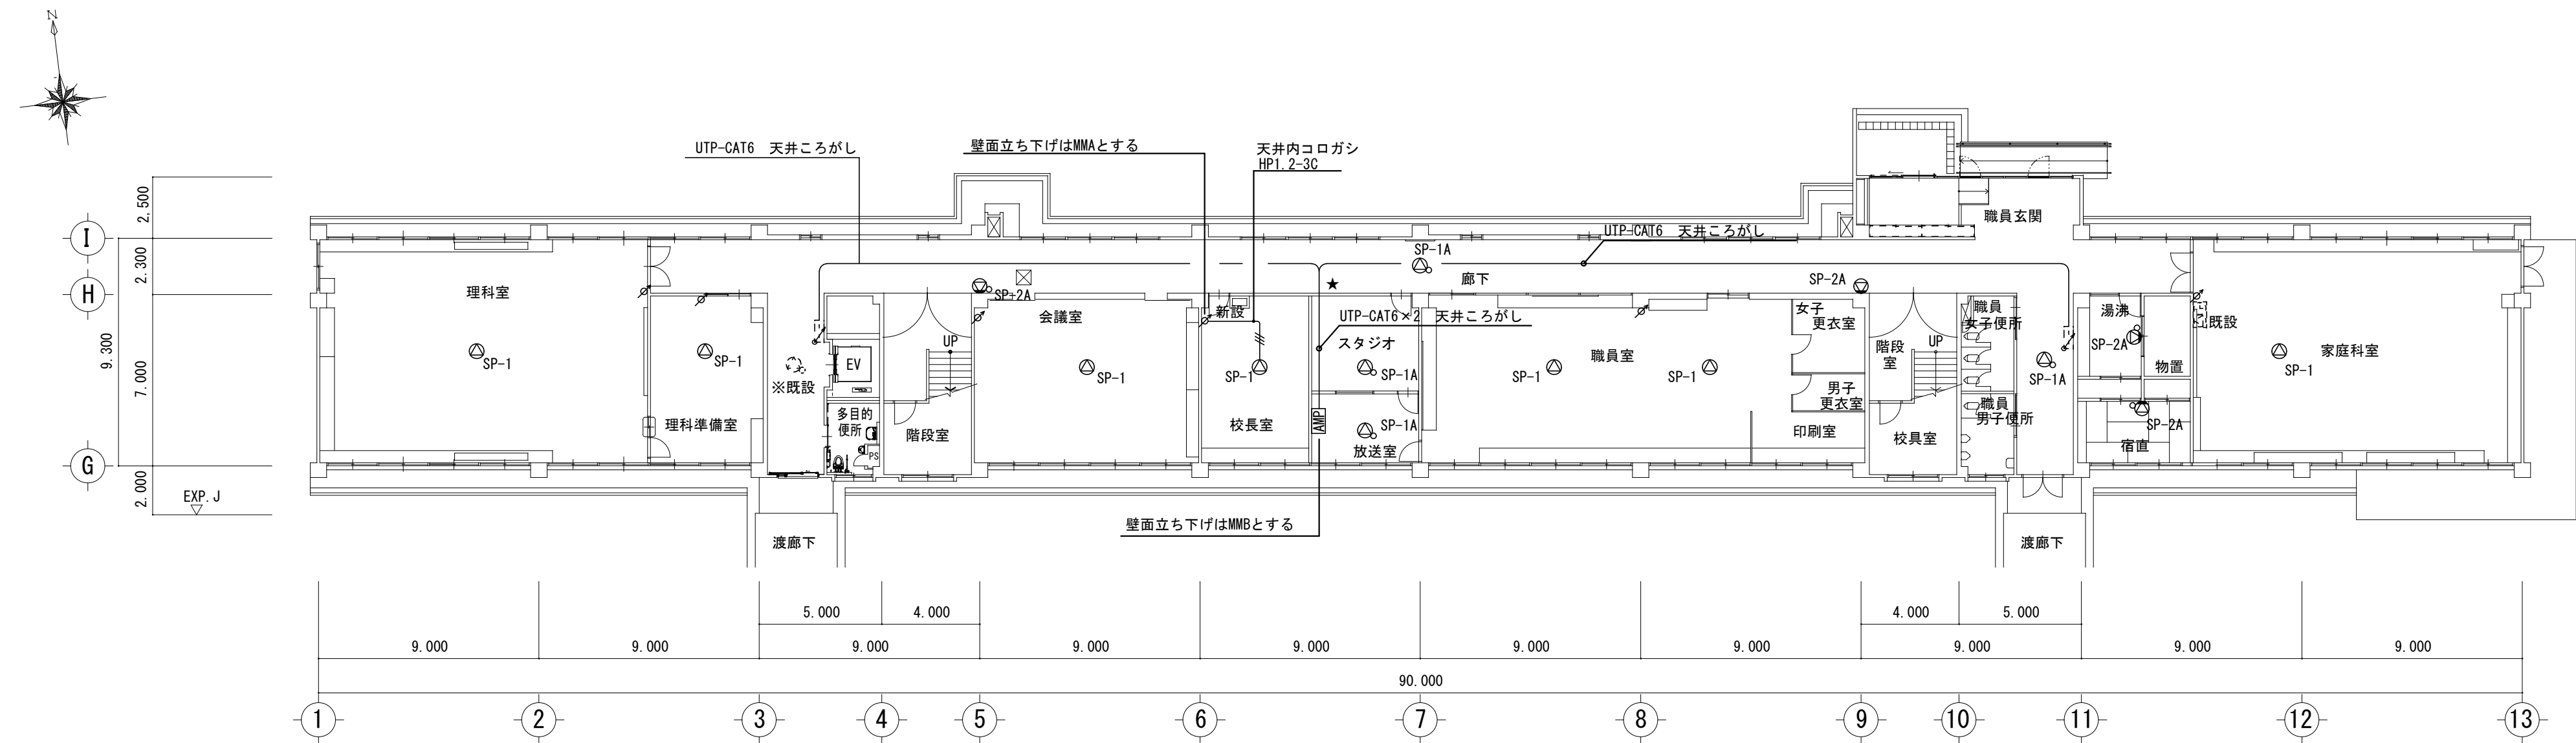


特別教室管理棟 1階平面図 S=1/200

特記事項	株式会社 森本設備設計 三重県津市夢が丘1丁目41番地8	年月日	工事名称	図面番号 E-09 原図：A 2
		縮尺 A2:1/200	図面名	
			津市立修成小学校消防設備改修工事 特別教室管理棟 1階拡声設備図(改修前・後)	

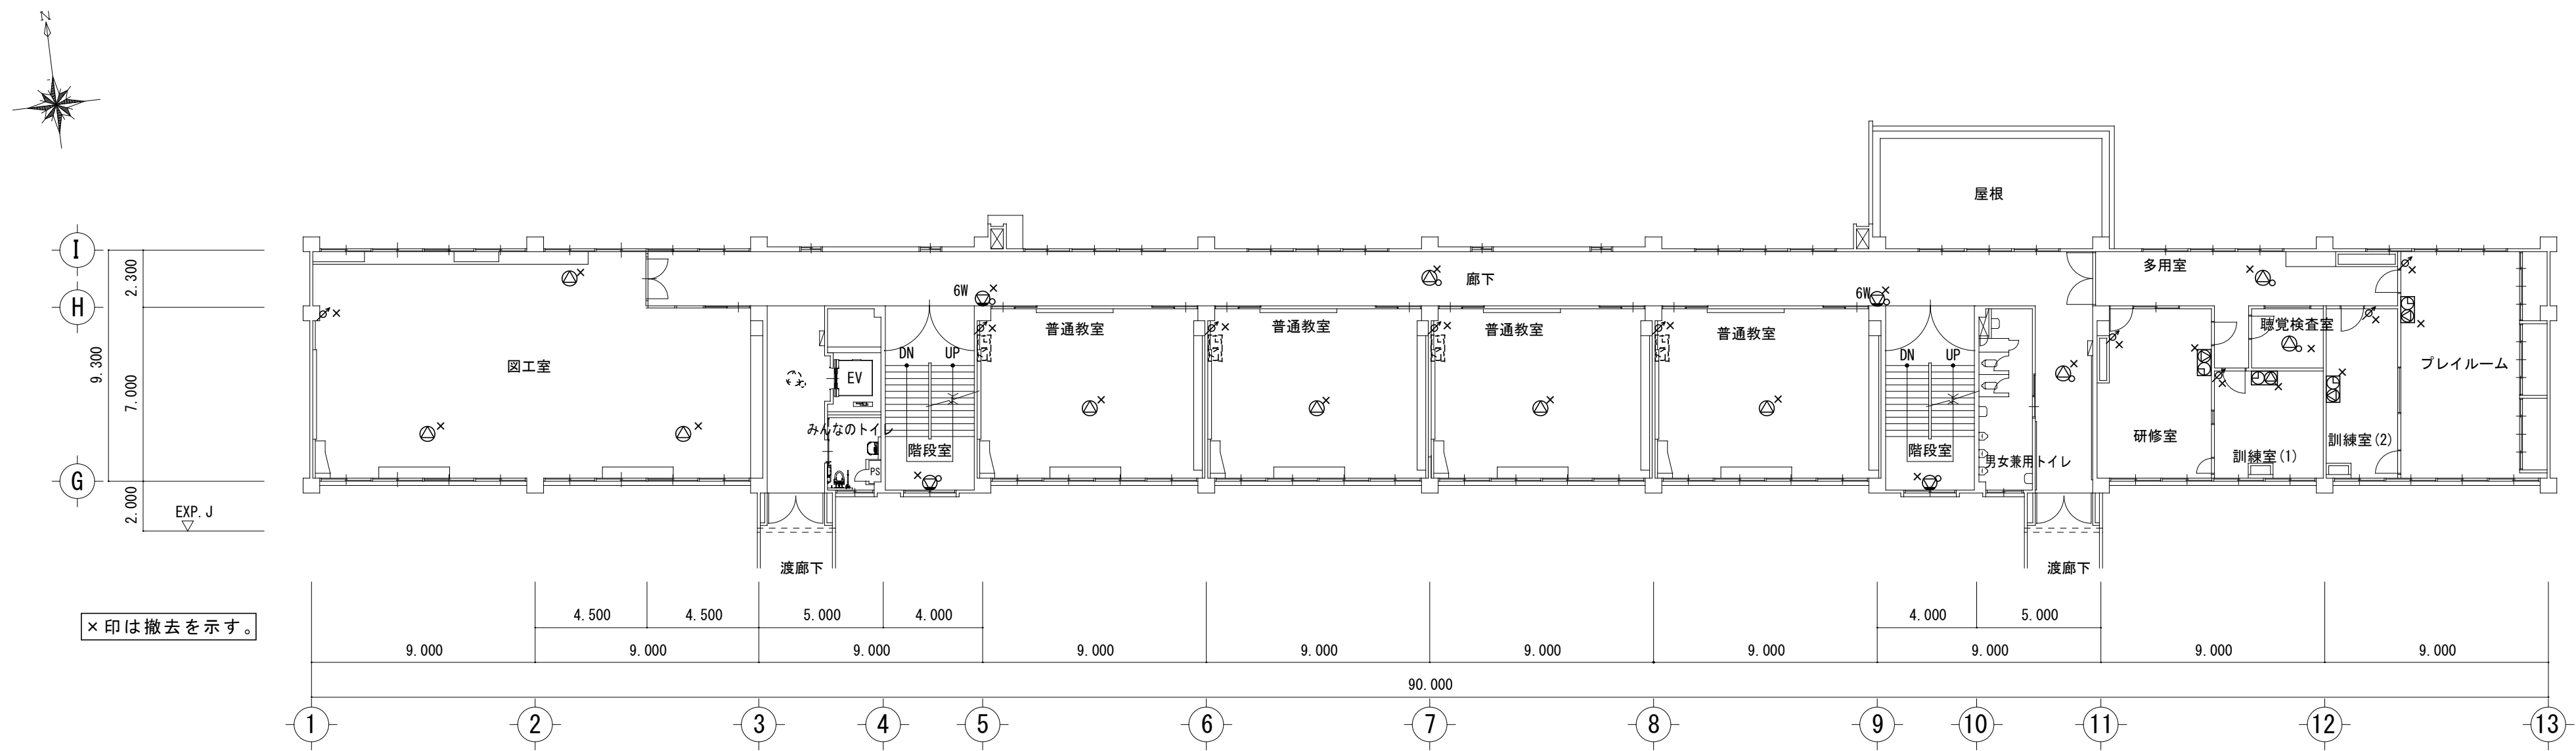


×印は撤去を示す。

特別教室管理棟 2階平面図 S=1/200

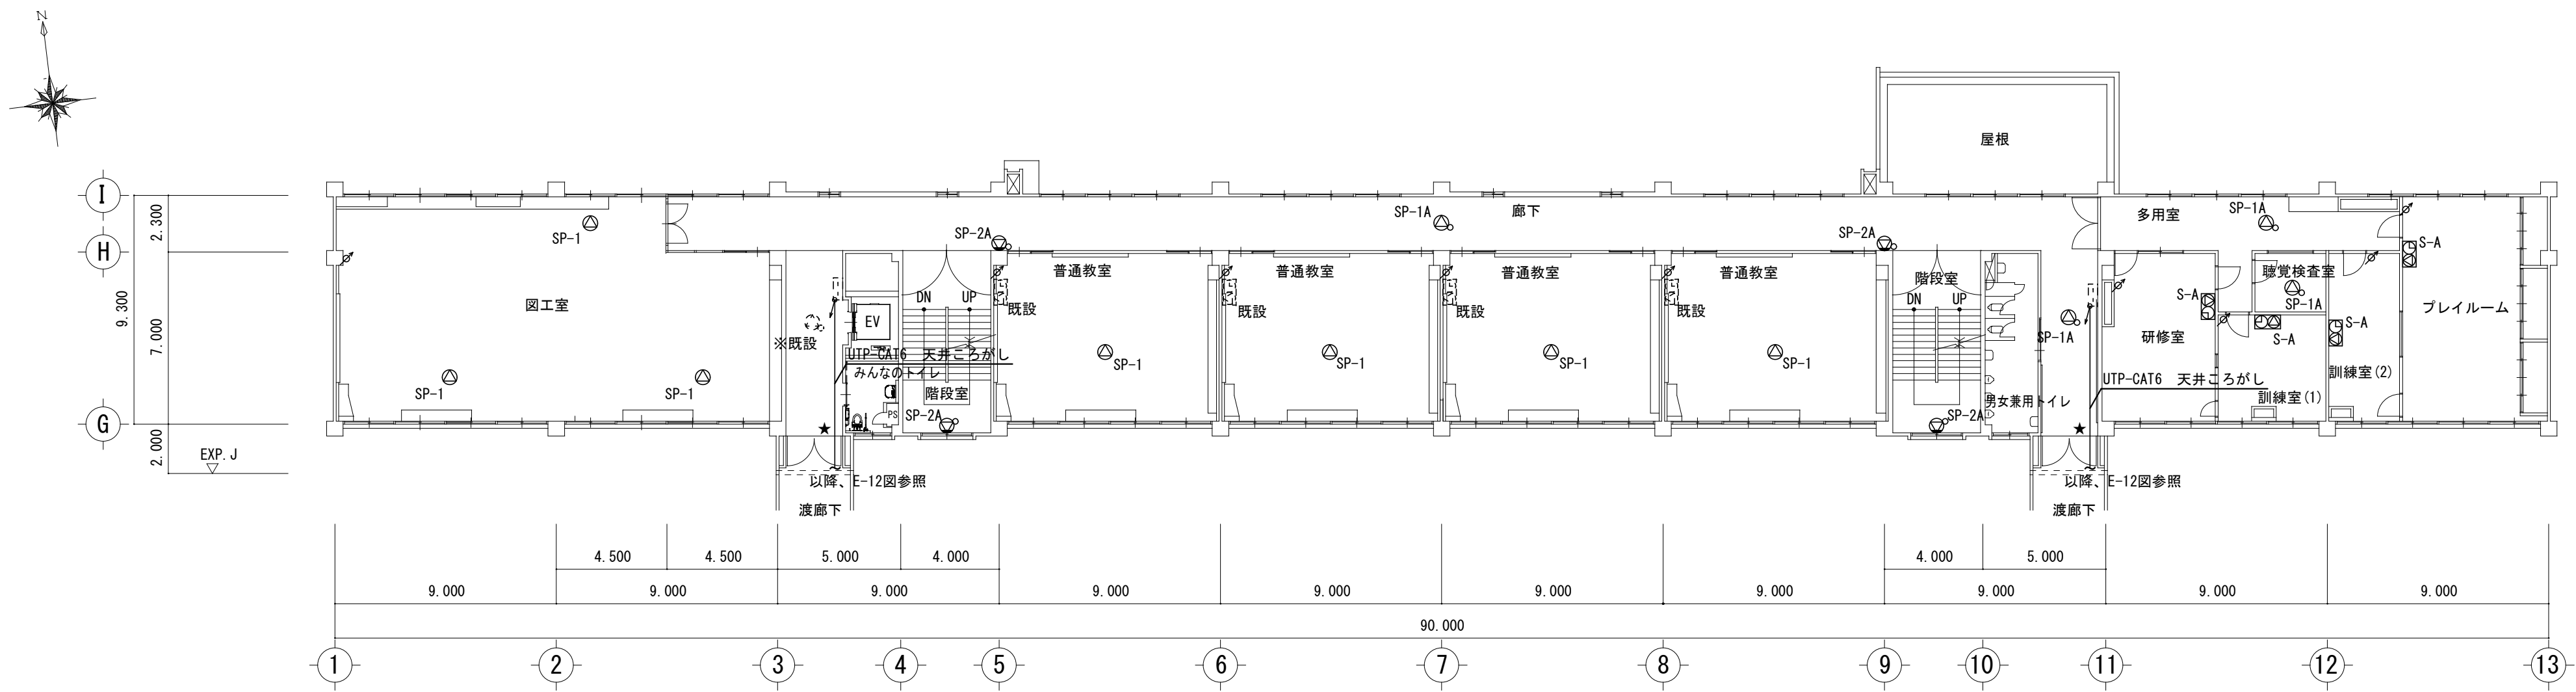


特別教室管理棟 2階平面図 S=1/200

特記事項	株式会社 森本設備設計 三重県津市夢が丘1丁目41番地8	年月日	工事名称 津市立修成小学校消防設備改修工事	図面番号 E-10 原図：A 2
		縮尺 A2:1/200		
			図面名 特別教室管理棟 2階拡声設備図(改修前・後)	





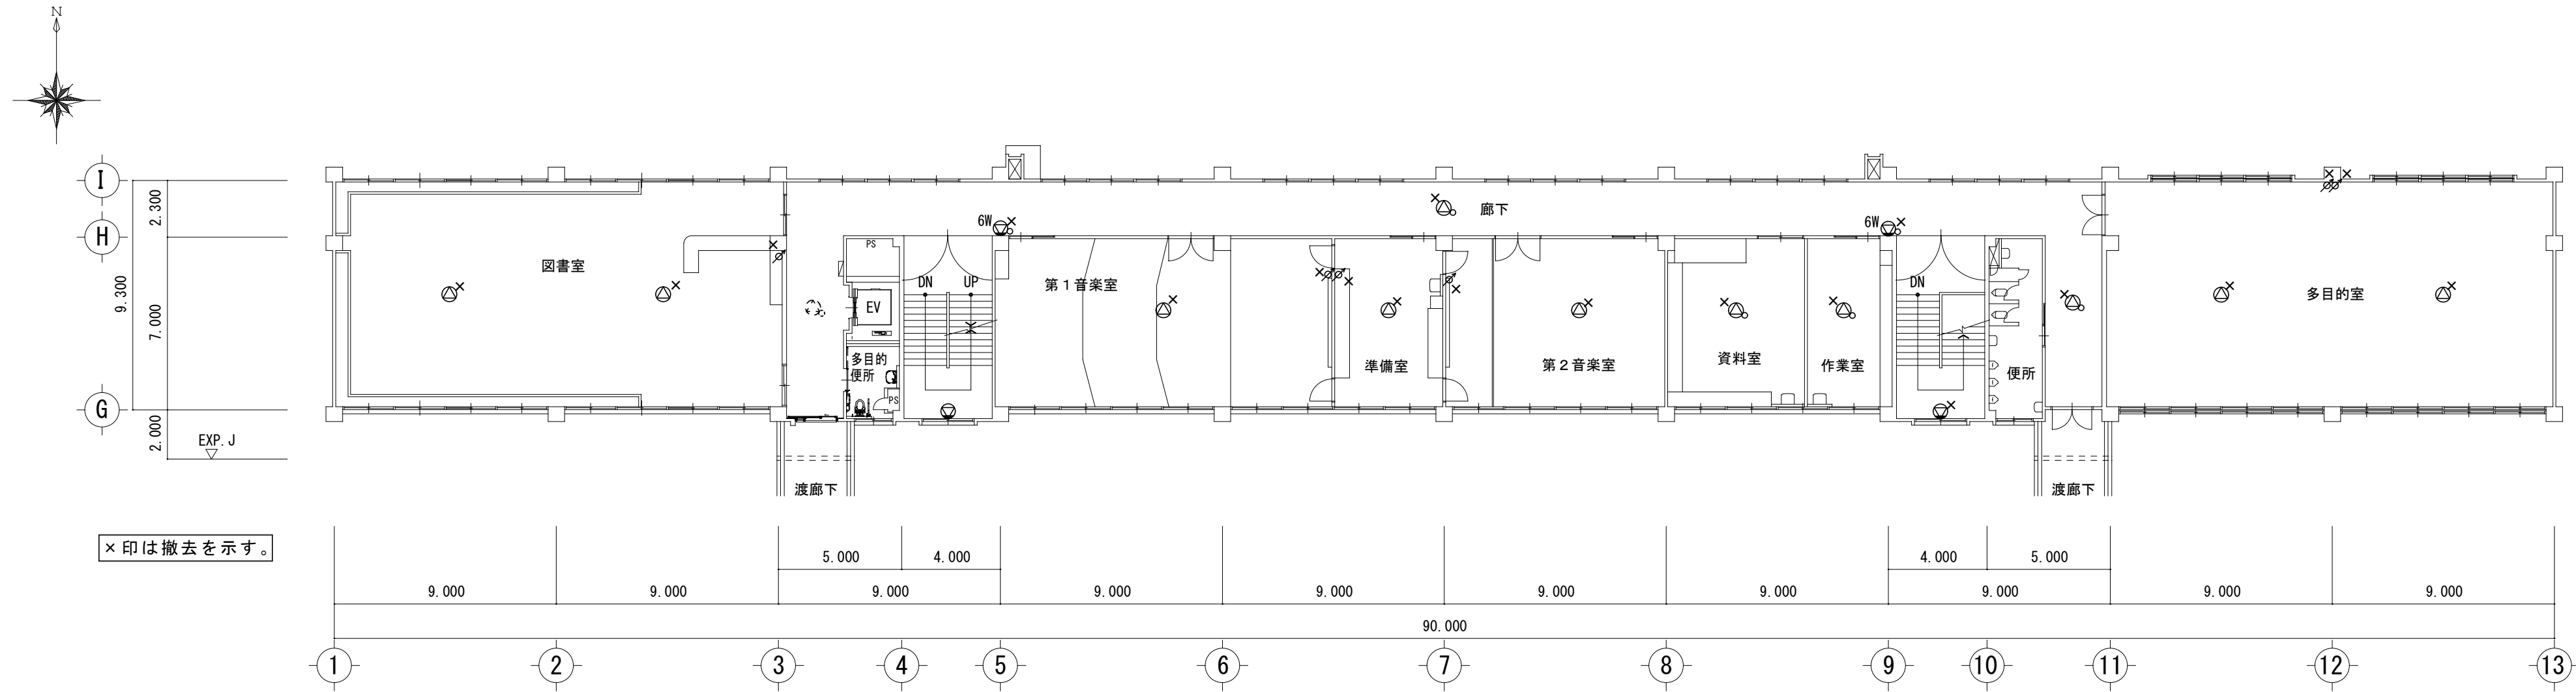


特別教室管理棟 3階平面図 S=1/200

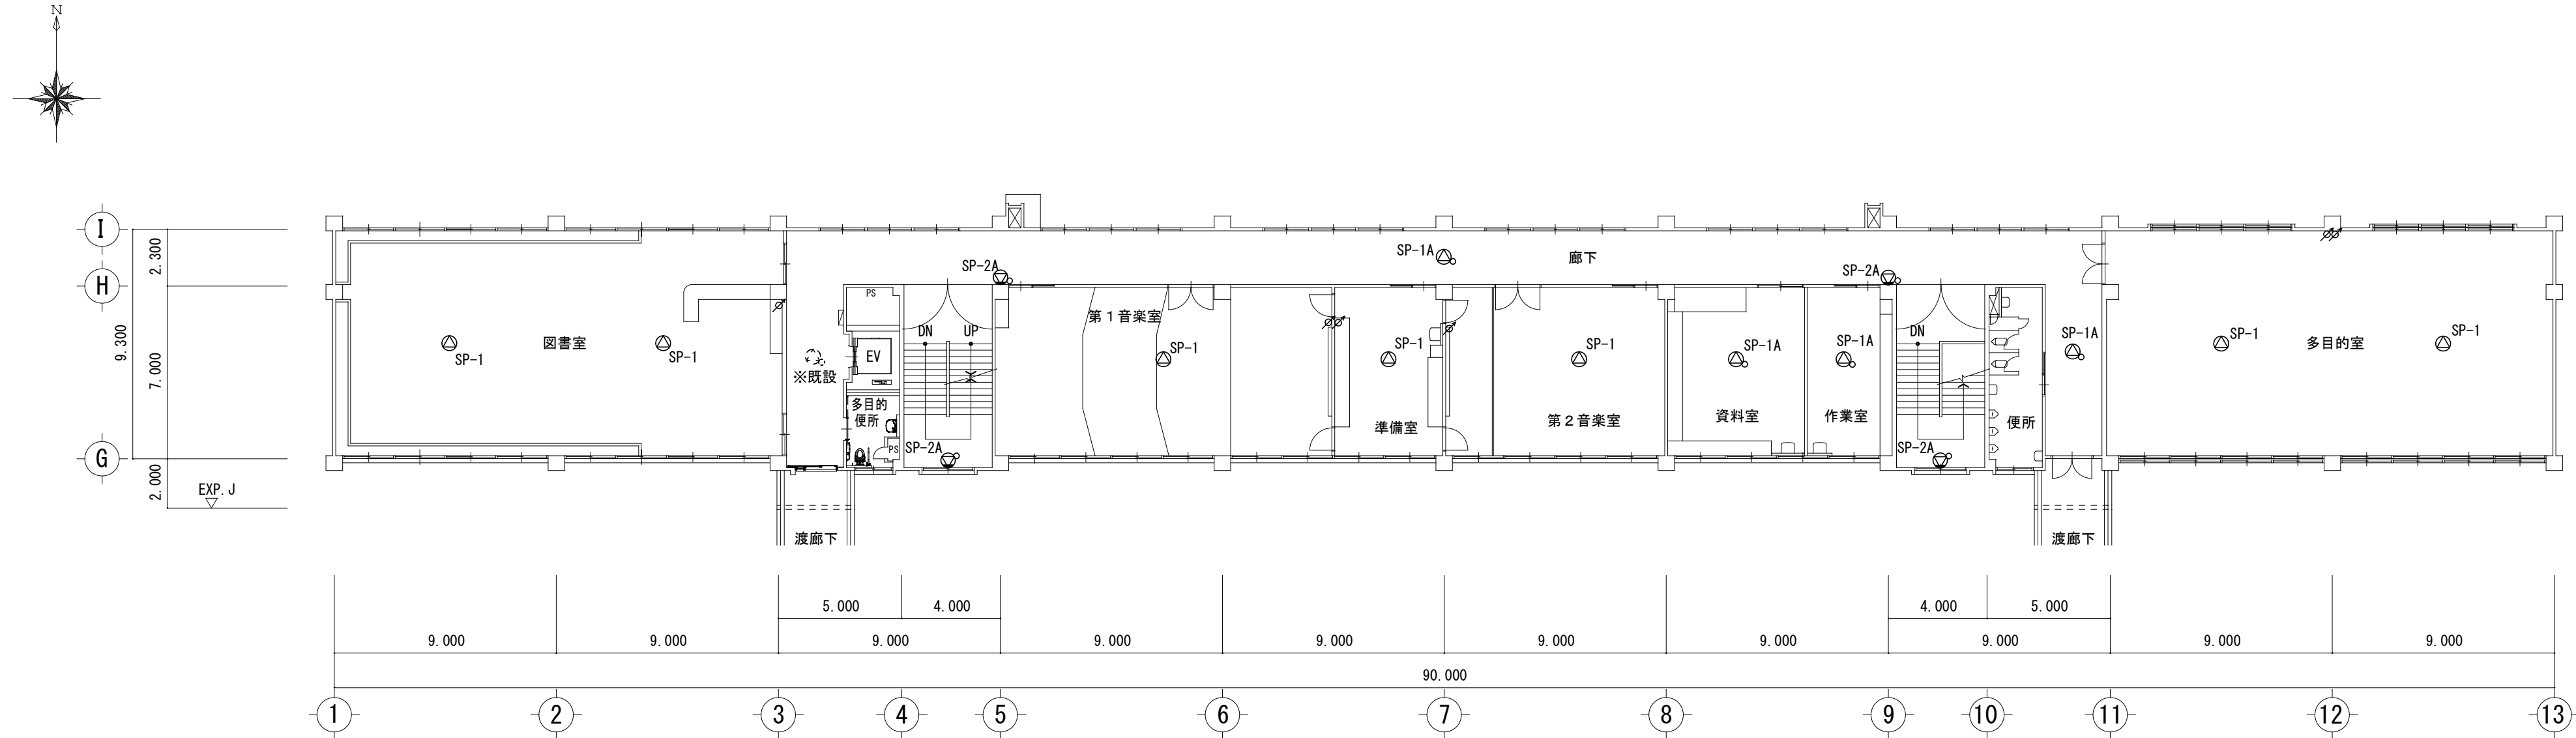


特別教室管理棟 3階平面図 S=1/200



特記事項	株式会社 森本設備設計 三重県津市夢が丘1丁目41番地8	年月日	工事名称	図面番号 E-11 原図：A 2
		縮尺 A2:1/200	図面名	
			津市立修成小学校消防設備改修工事 特別教管理室棟 3階拡声設備図(改修前・後)	

     



2階渡り廊下(西側・東側)平面図

 


給食平面図

  


特記事項 ----- ----- -----	株式会社 森本設備設計 三重県津市夢が丘1丁目41番地8	年月日	工事名称	図面番号 E-12 原図：A 2
		縮尺 A2:1/100	図面名 給食室 拡声設備図(改修前・後) 2階渡り廊下 拡声設備図(改修前・後)	

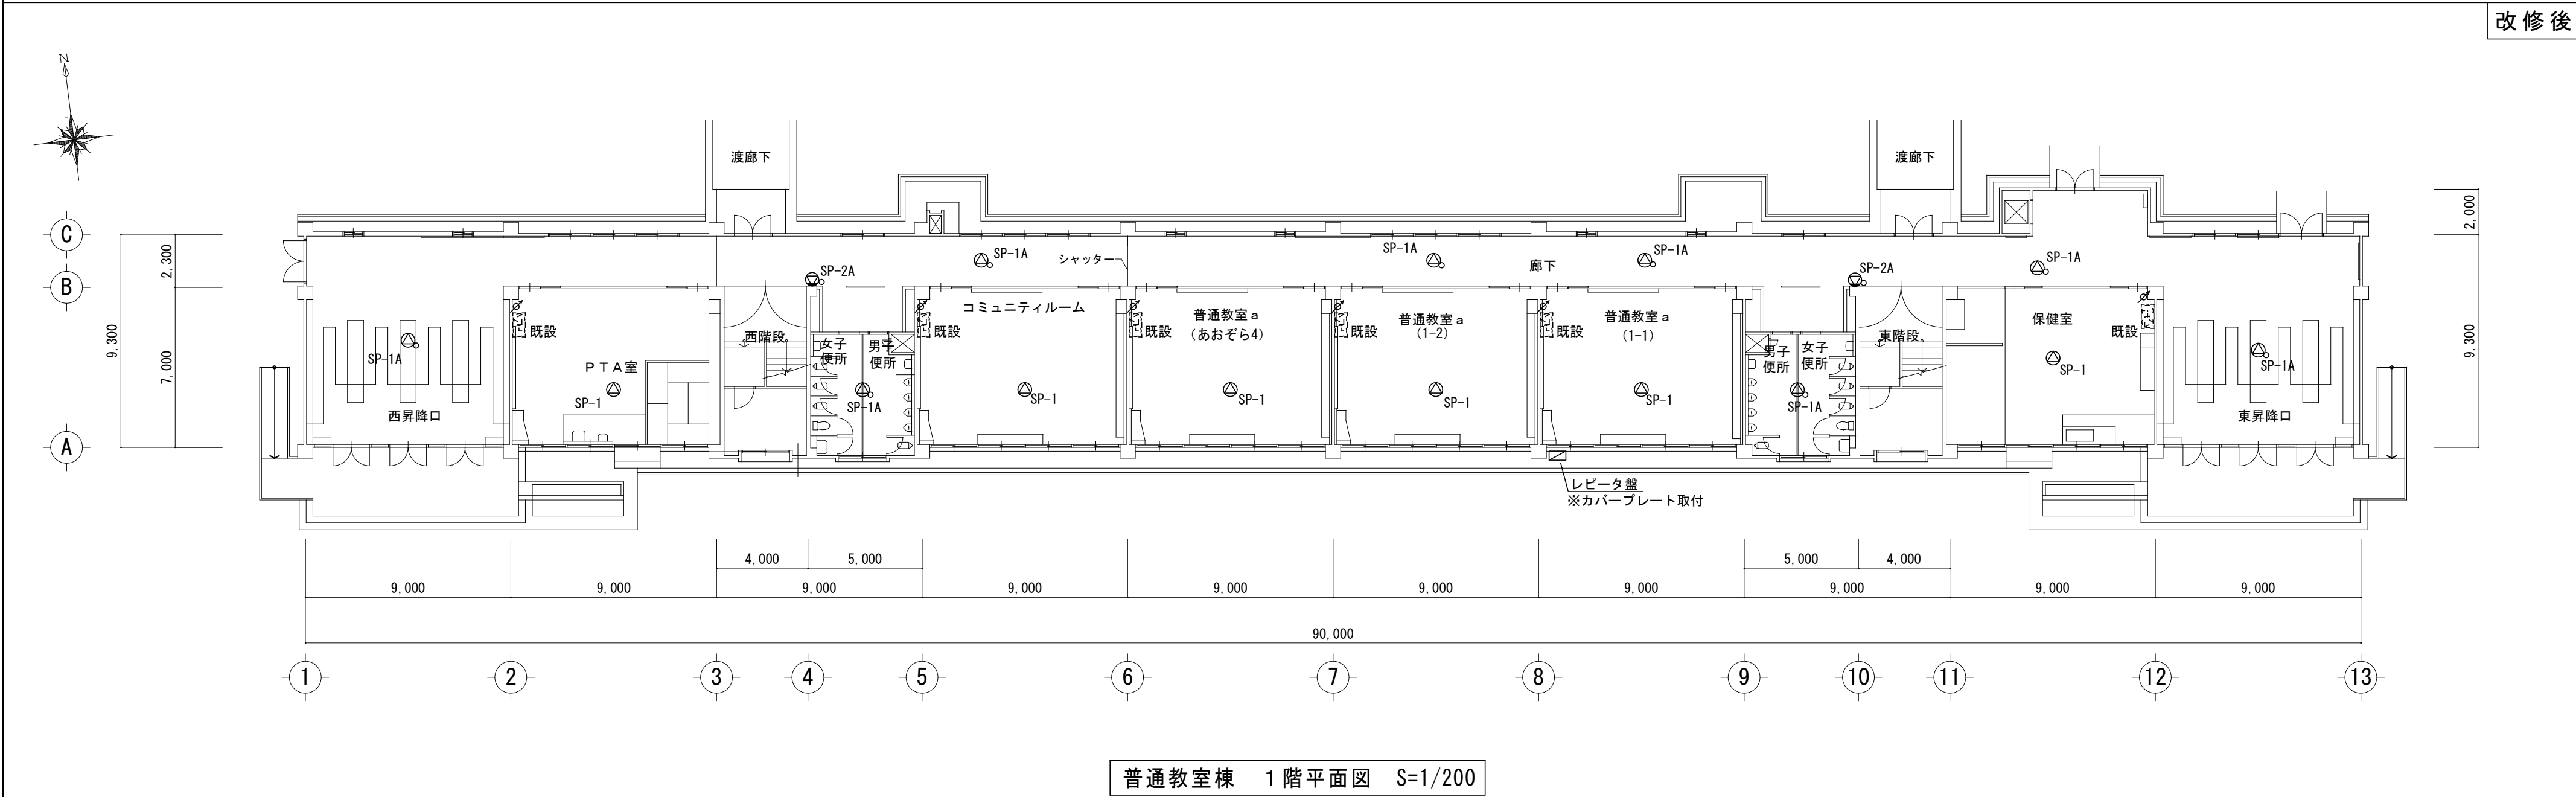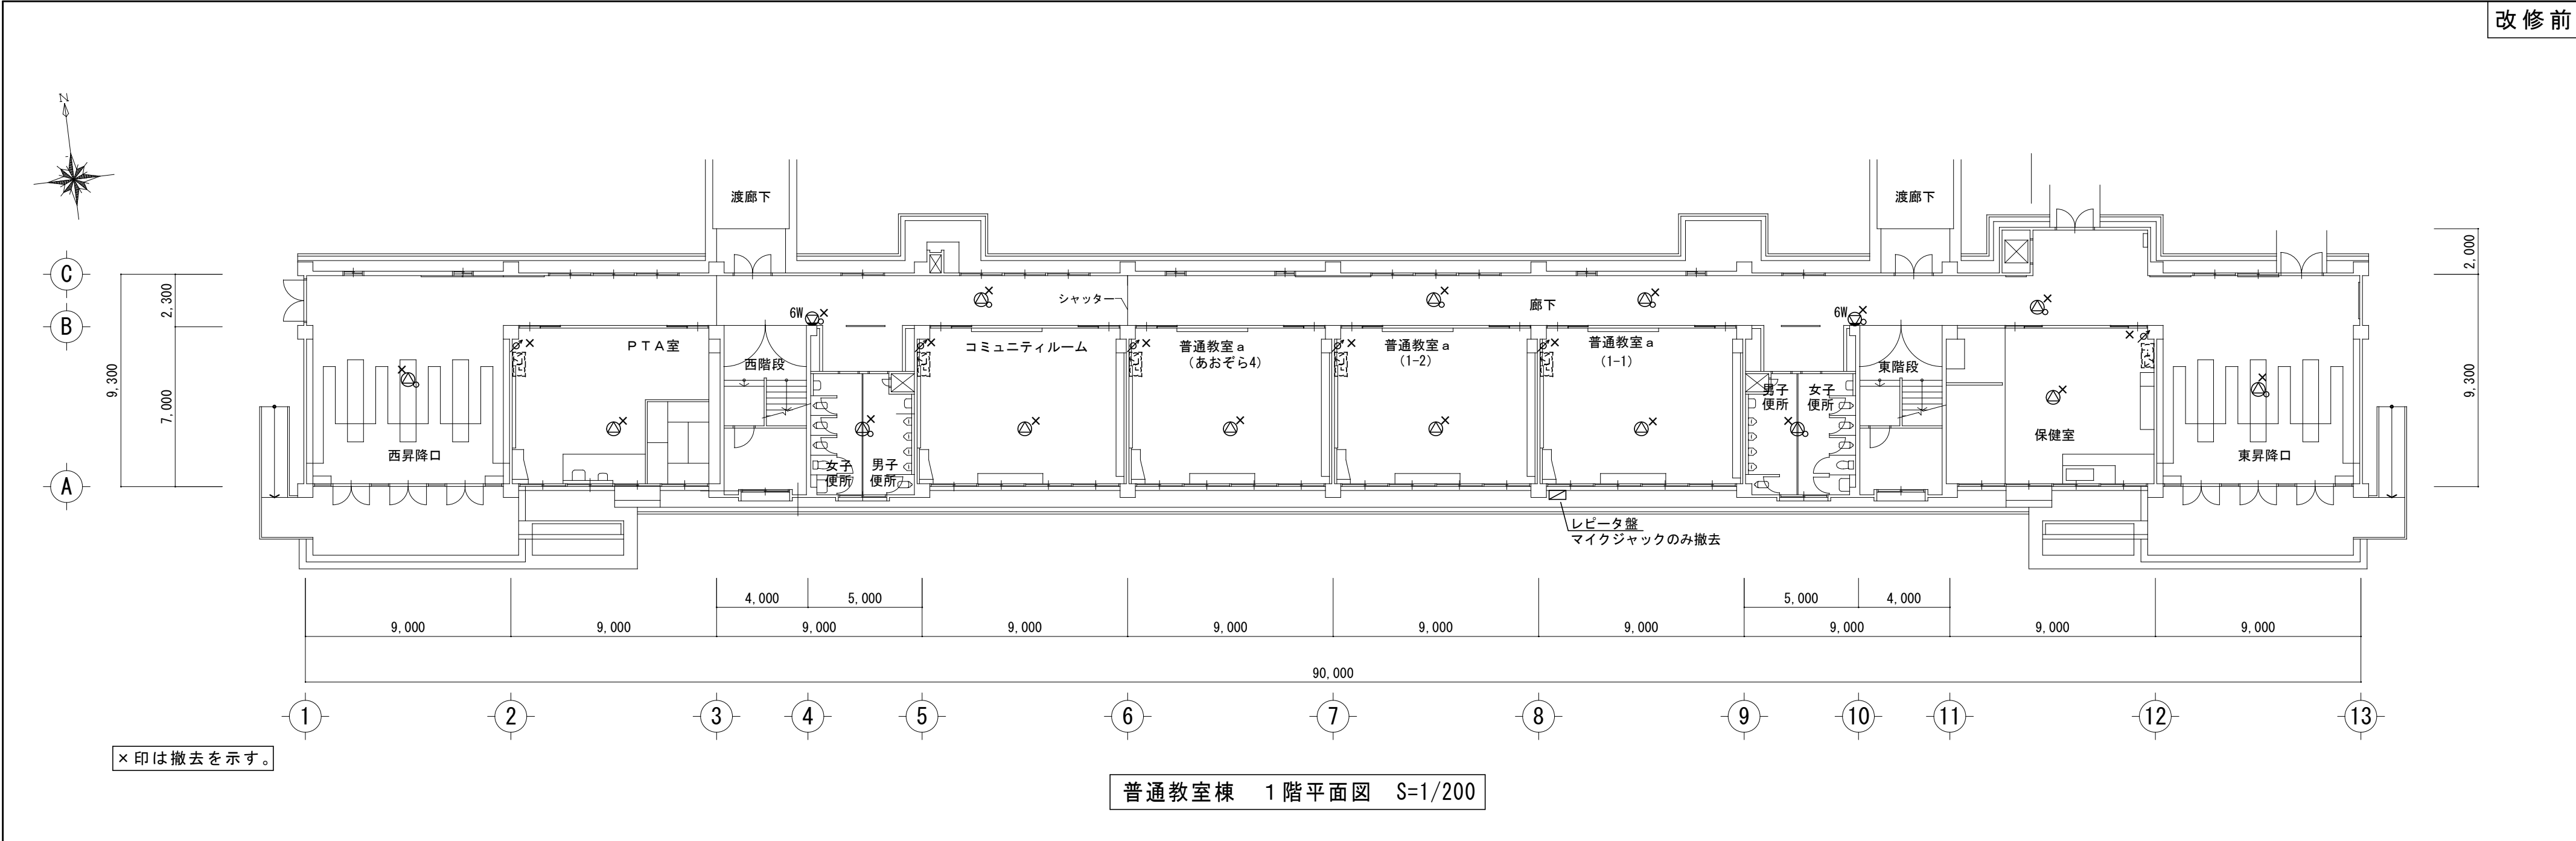

特記事項	株式会社 森本設備設計 三重県津市夢が丘1丁目41番地8	年月日	工事名称	図面番号 E-13 原図：A 2
		縮尺 A2:1/200	図面名 普通教室棟 1階拡声設備図(改修前・後)	

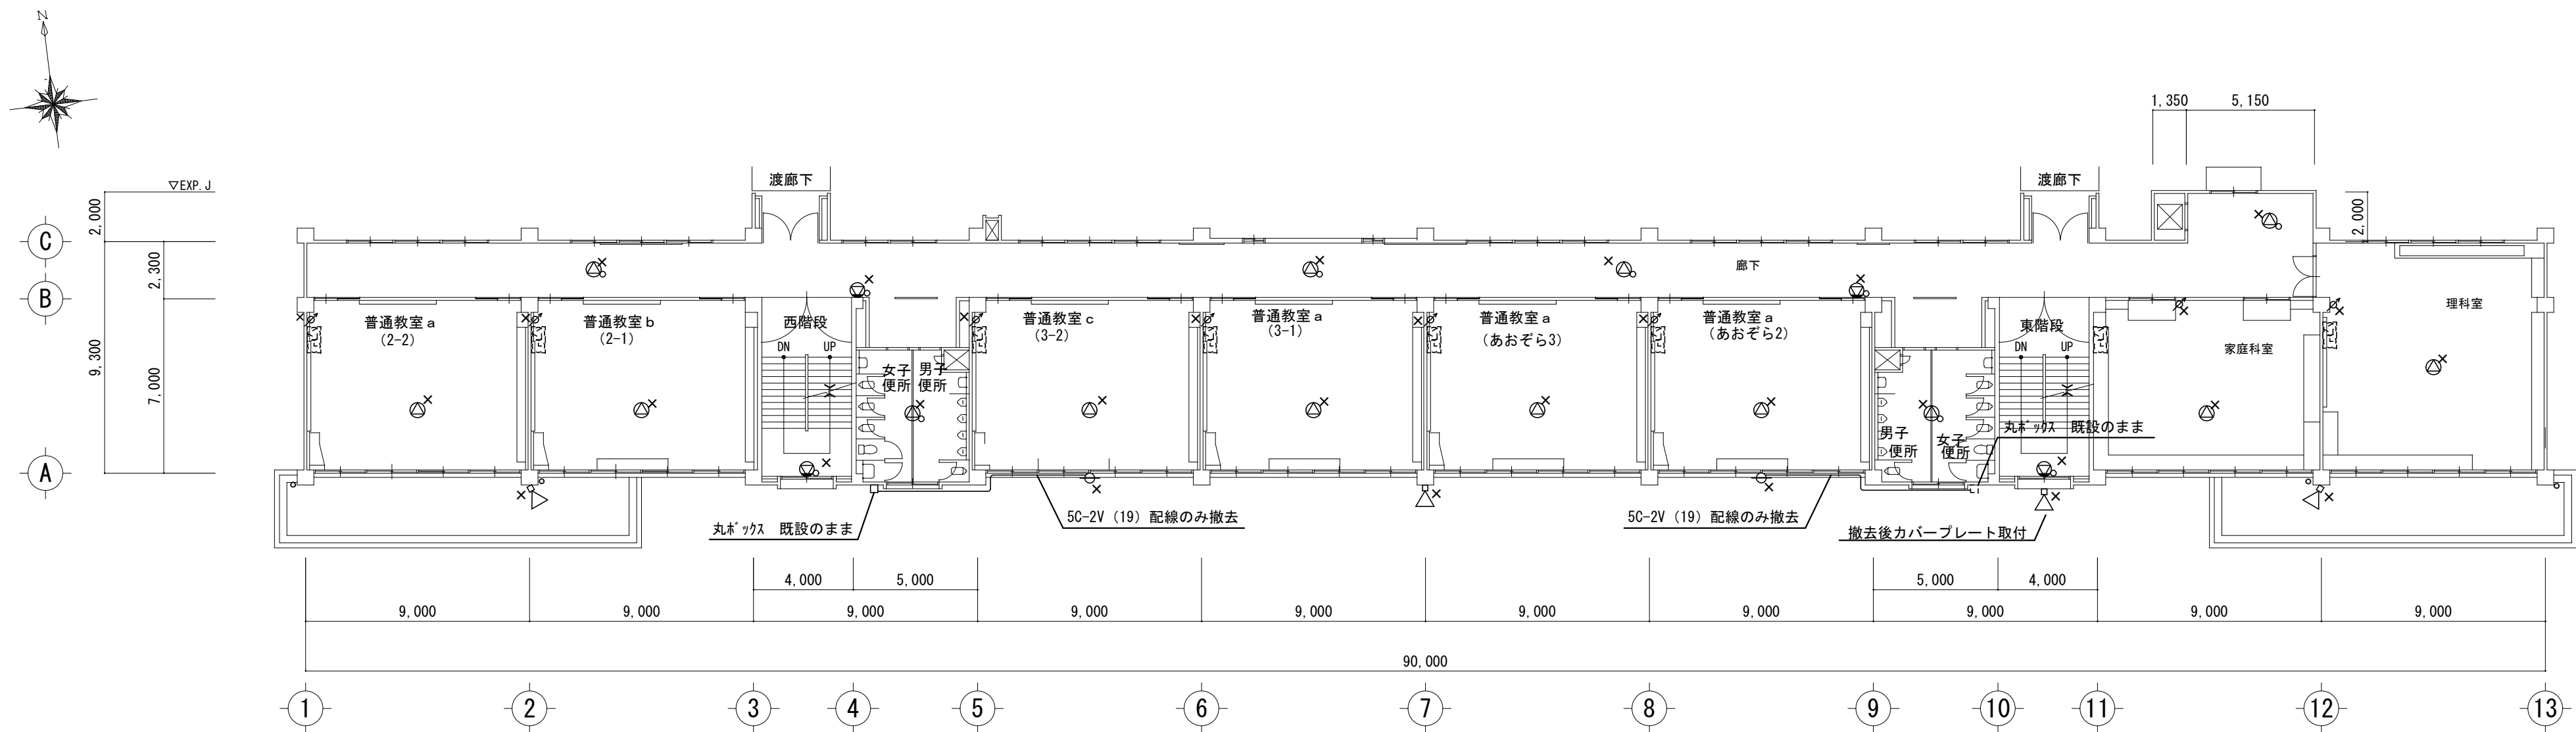


普通教室棟 2階平面図 S=1/200

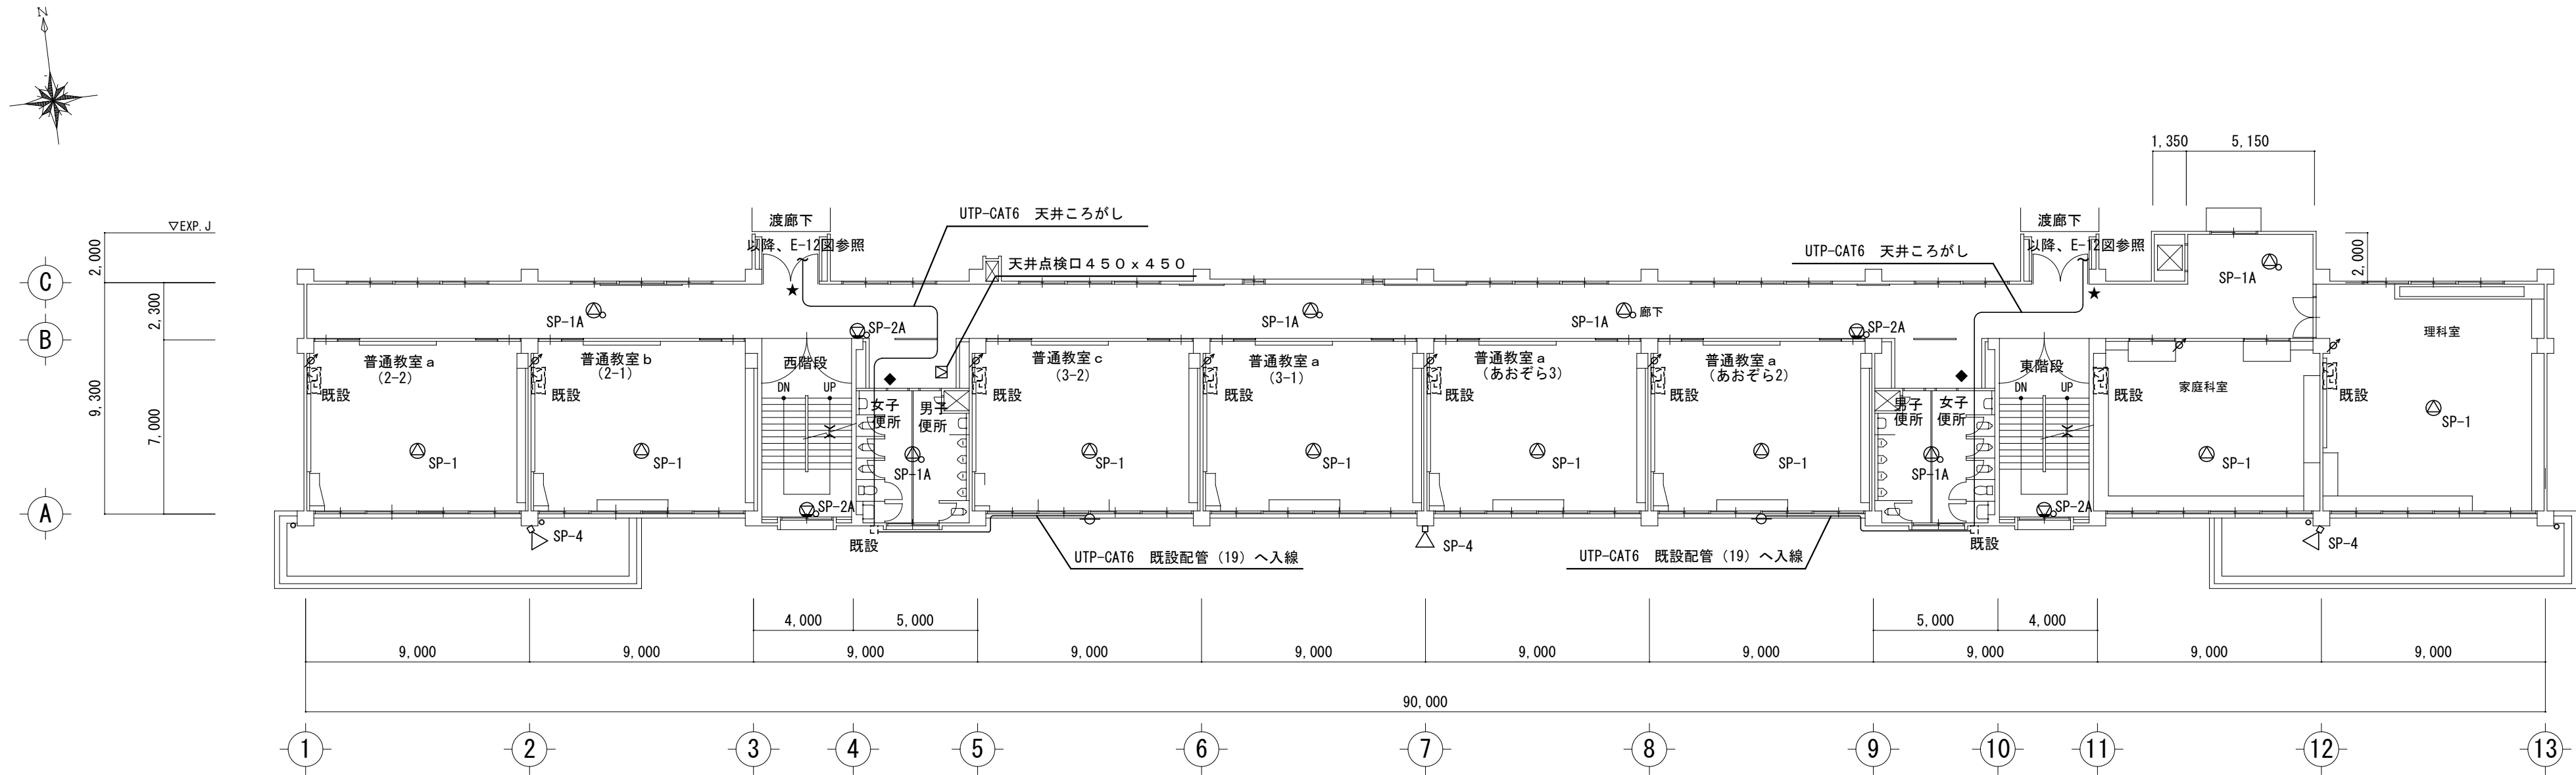


普通教室棟 2階平面図 S=1/200

特記事項	株式会社 森本設備設計 三重県津市夢が丘1丁目41番地8	年月日	工事名称	図面番号 E-14 原図：A 2
		縮尺 A2:1/200	図面名	
			普通教室棟 2階拡声設備図(改修前・後)	

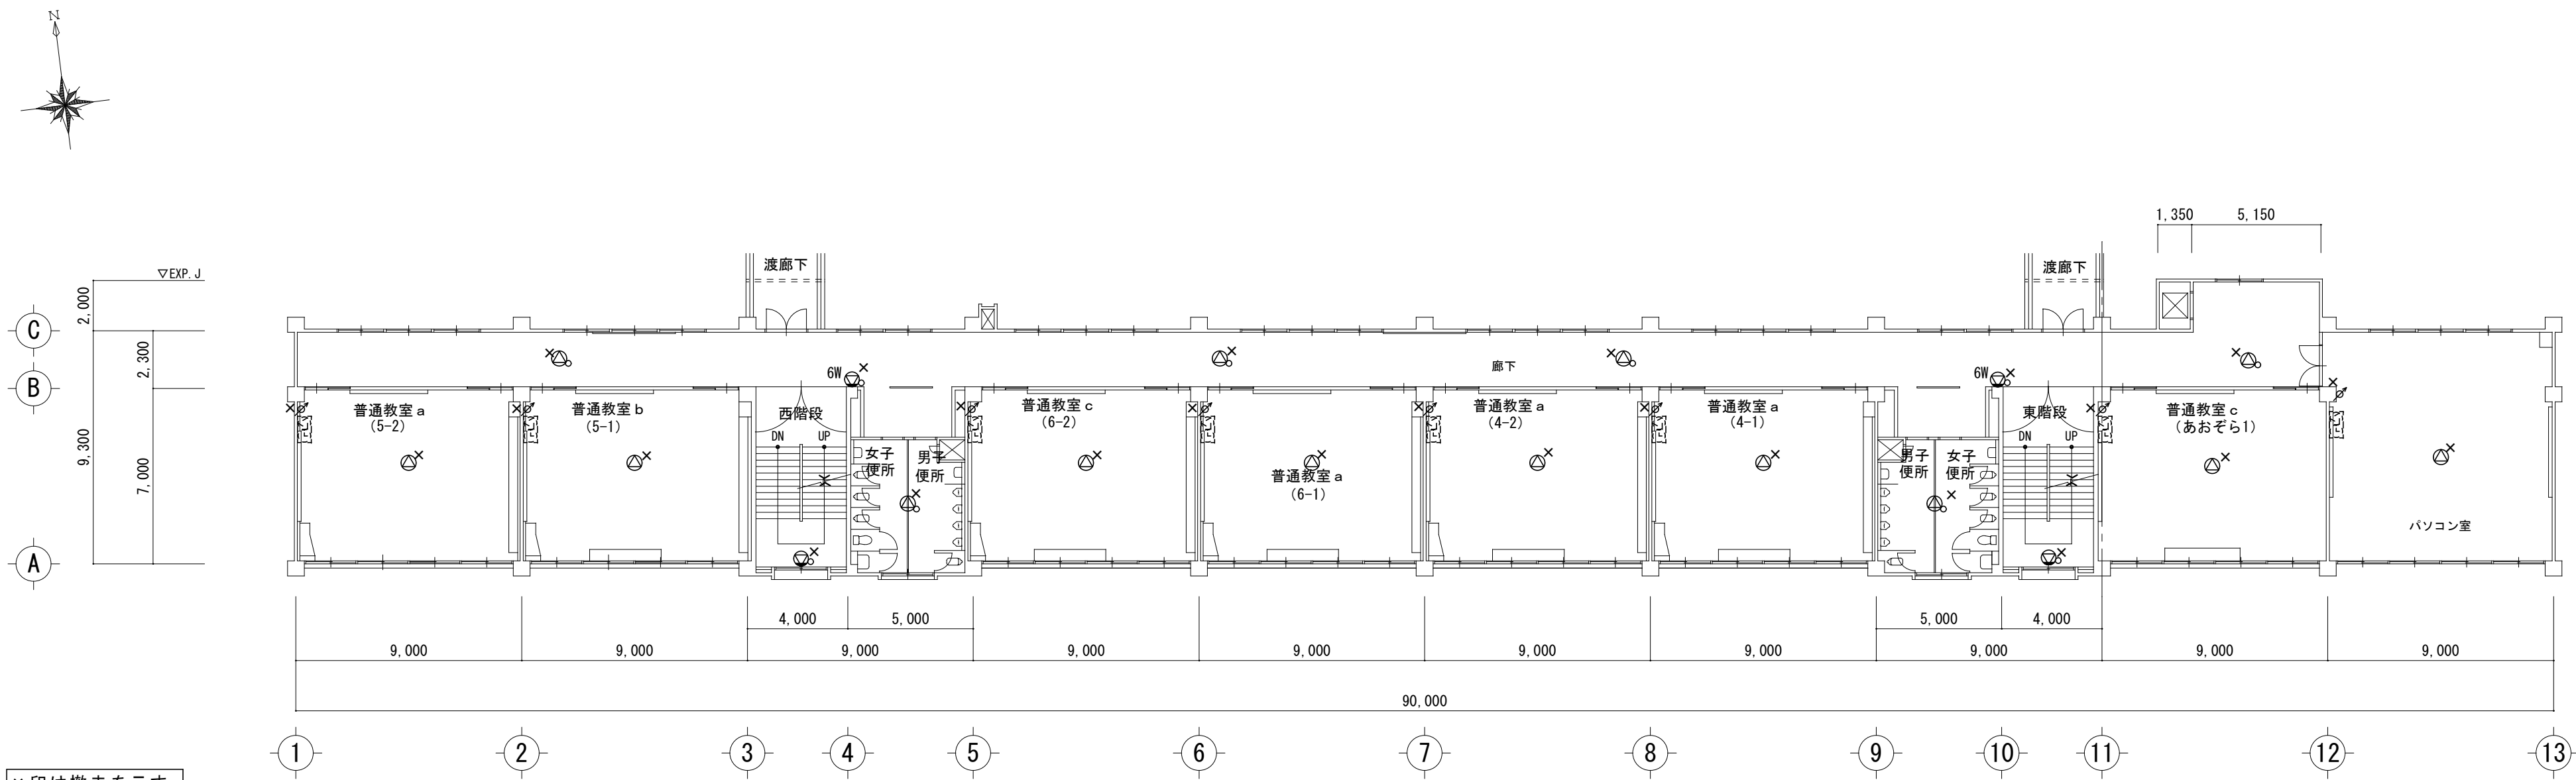



普通教室棟 3階平面図 S=1/200

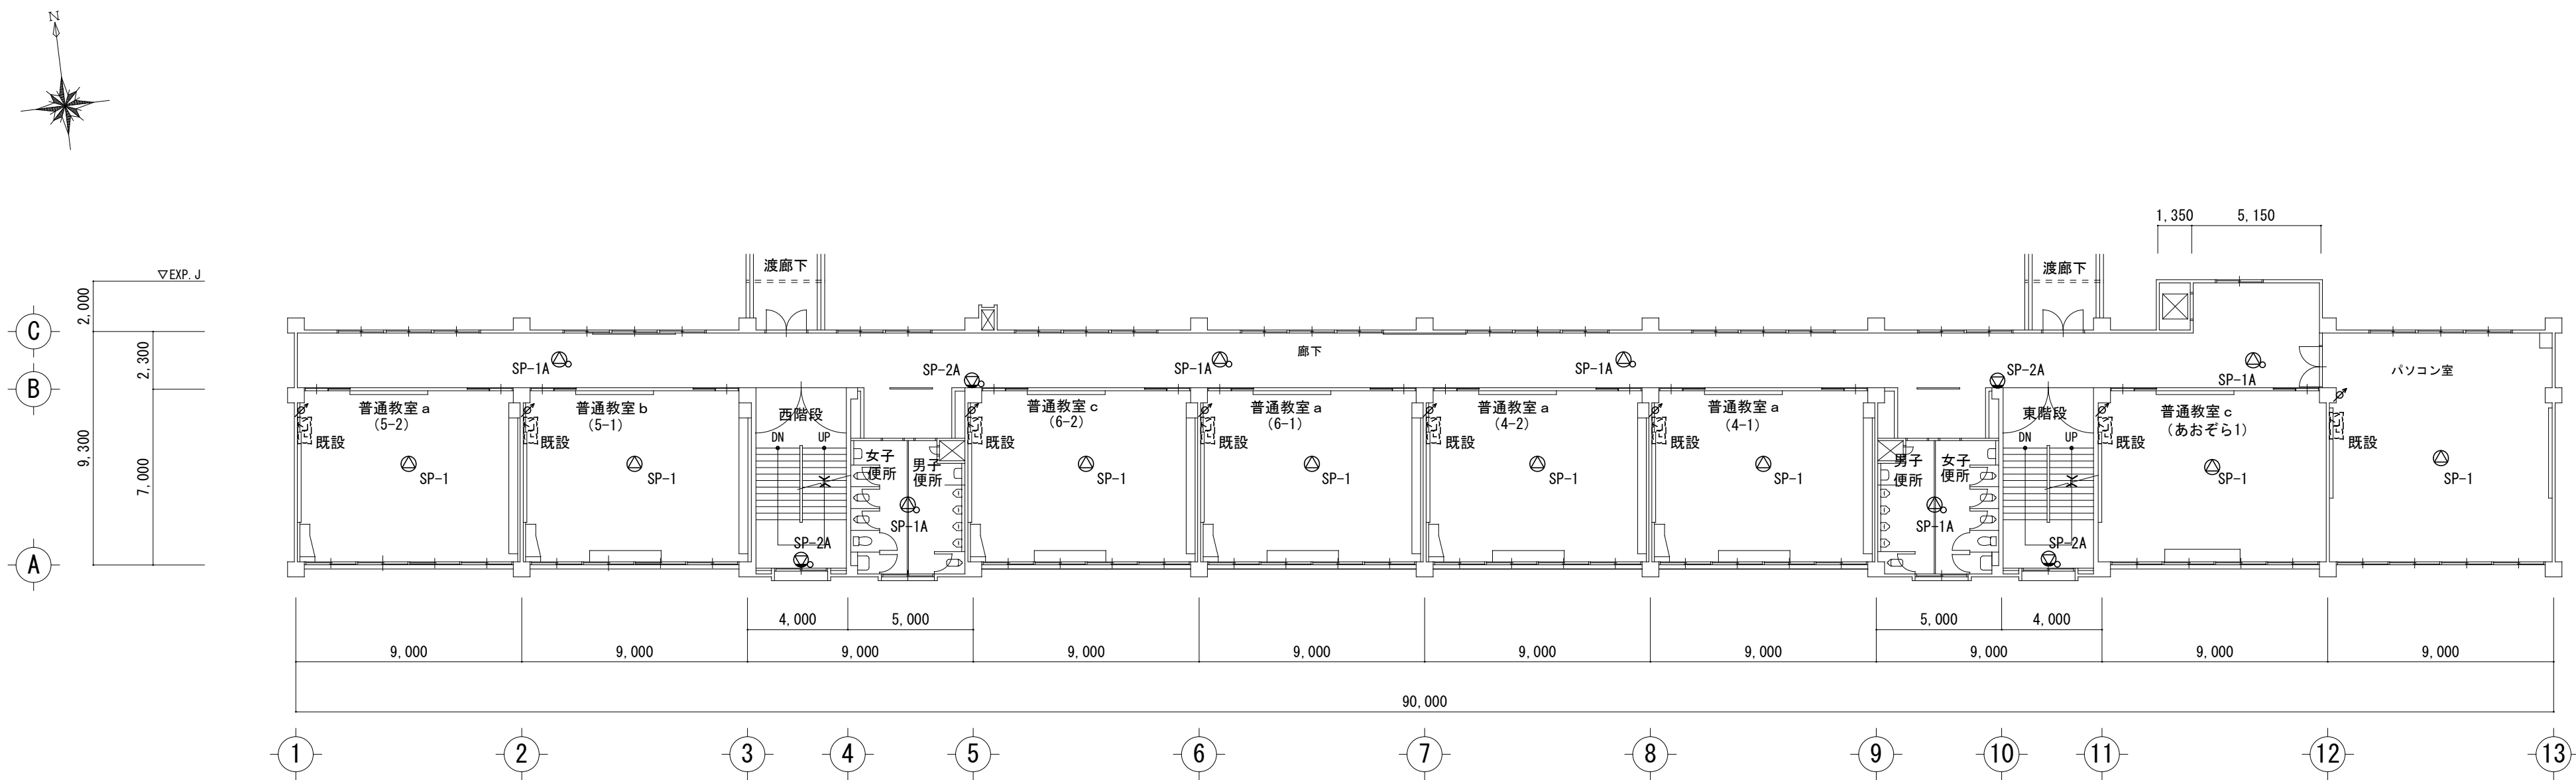


普通教室棟 3階平面図 S=1/200




特記事項	株式会社 森本設備設計 三重県津市夢が丘1丁目41番地8	年月日	工事名称	図面番号 E-15 原図：A 2
		縮尺 A2:1/200	図面名	
			普通教室棟 3階拡声設備図(改修前・後)	

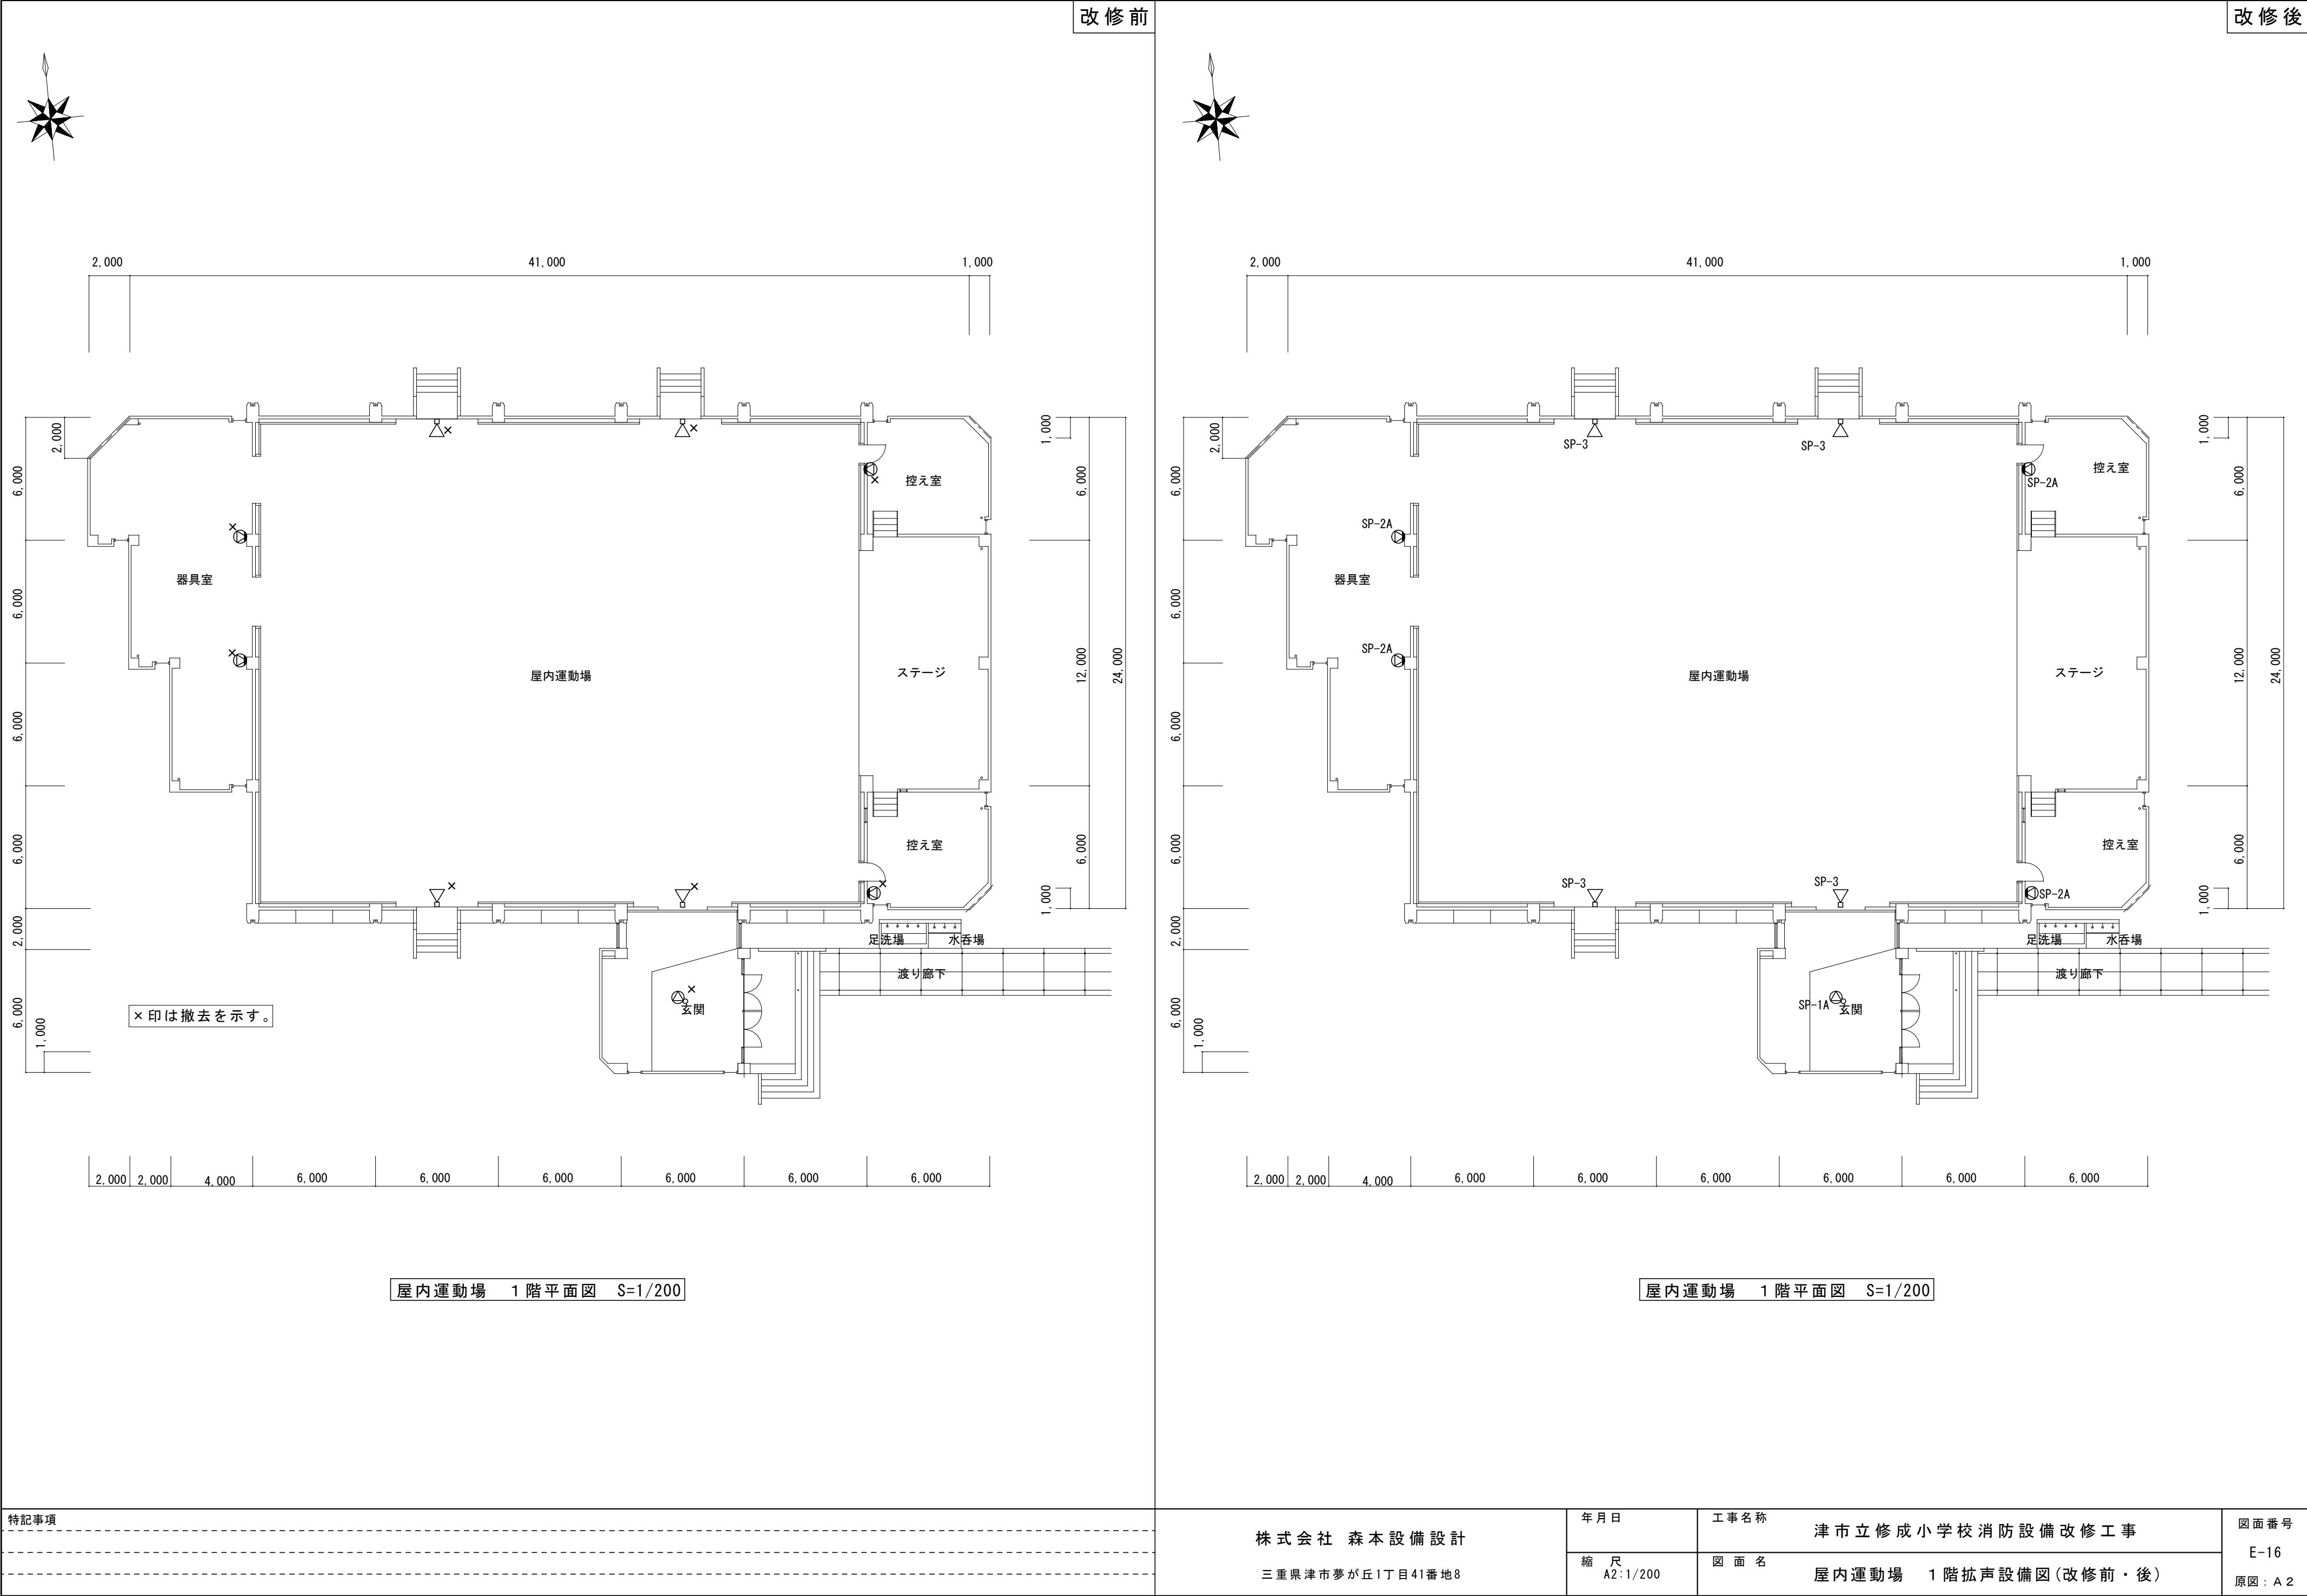

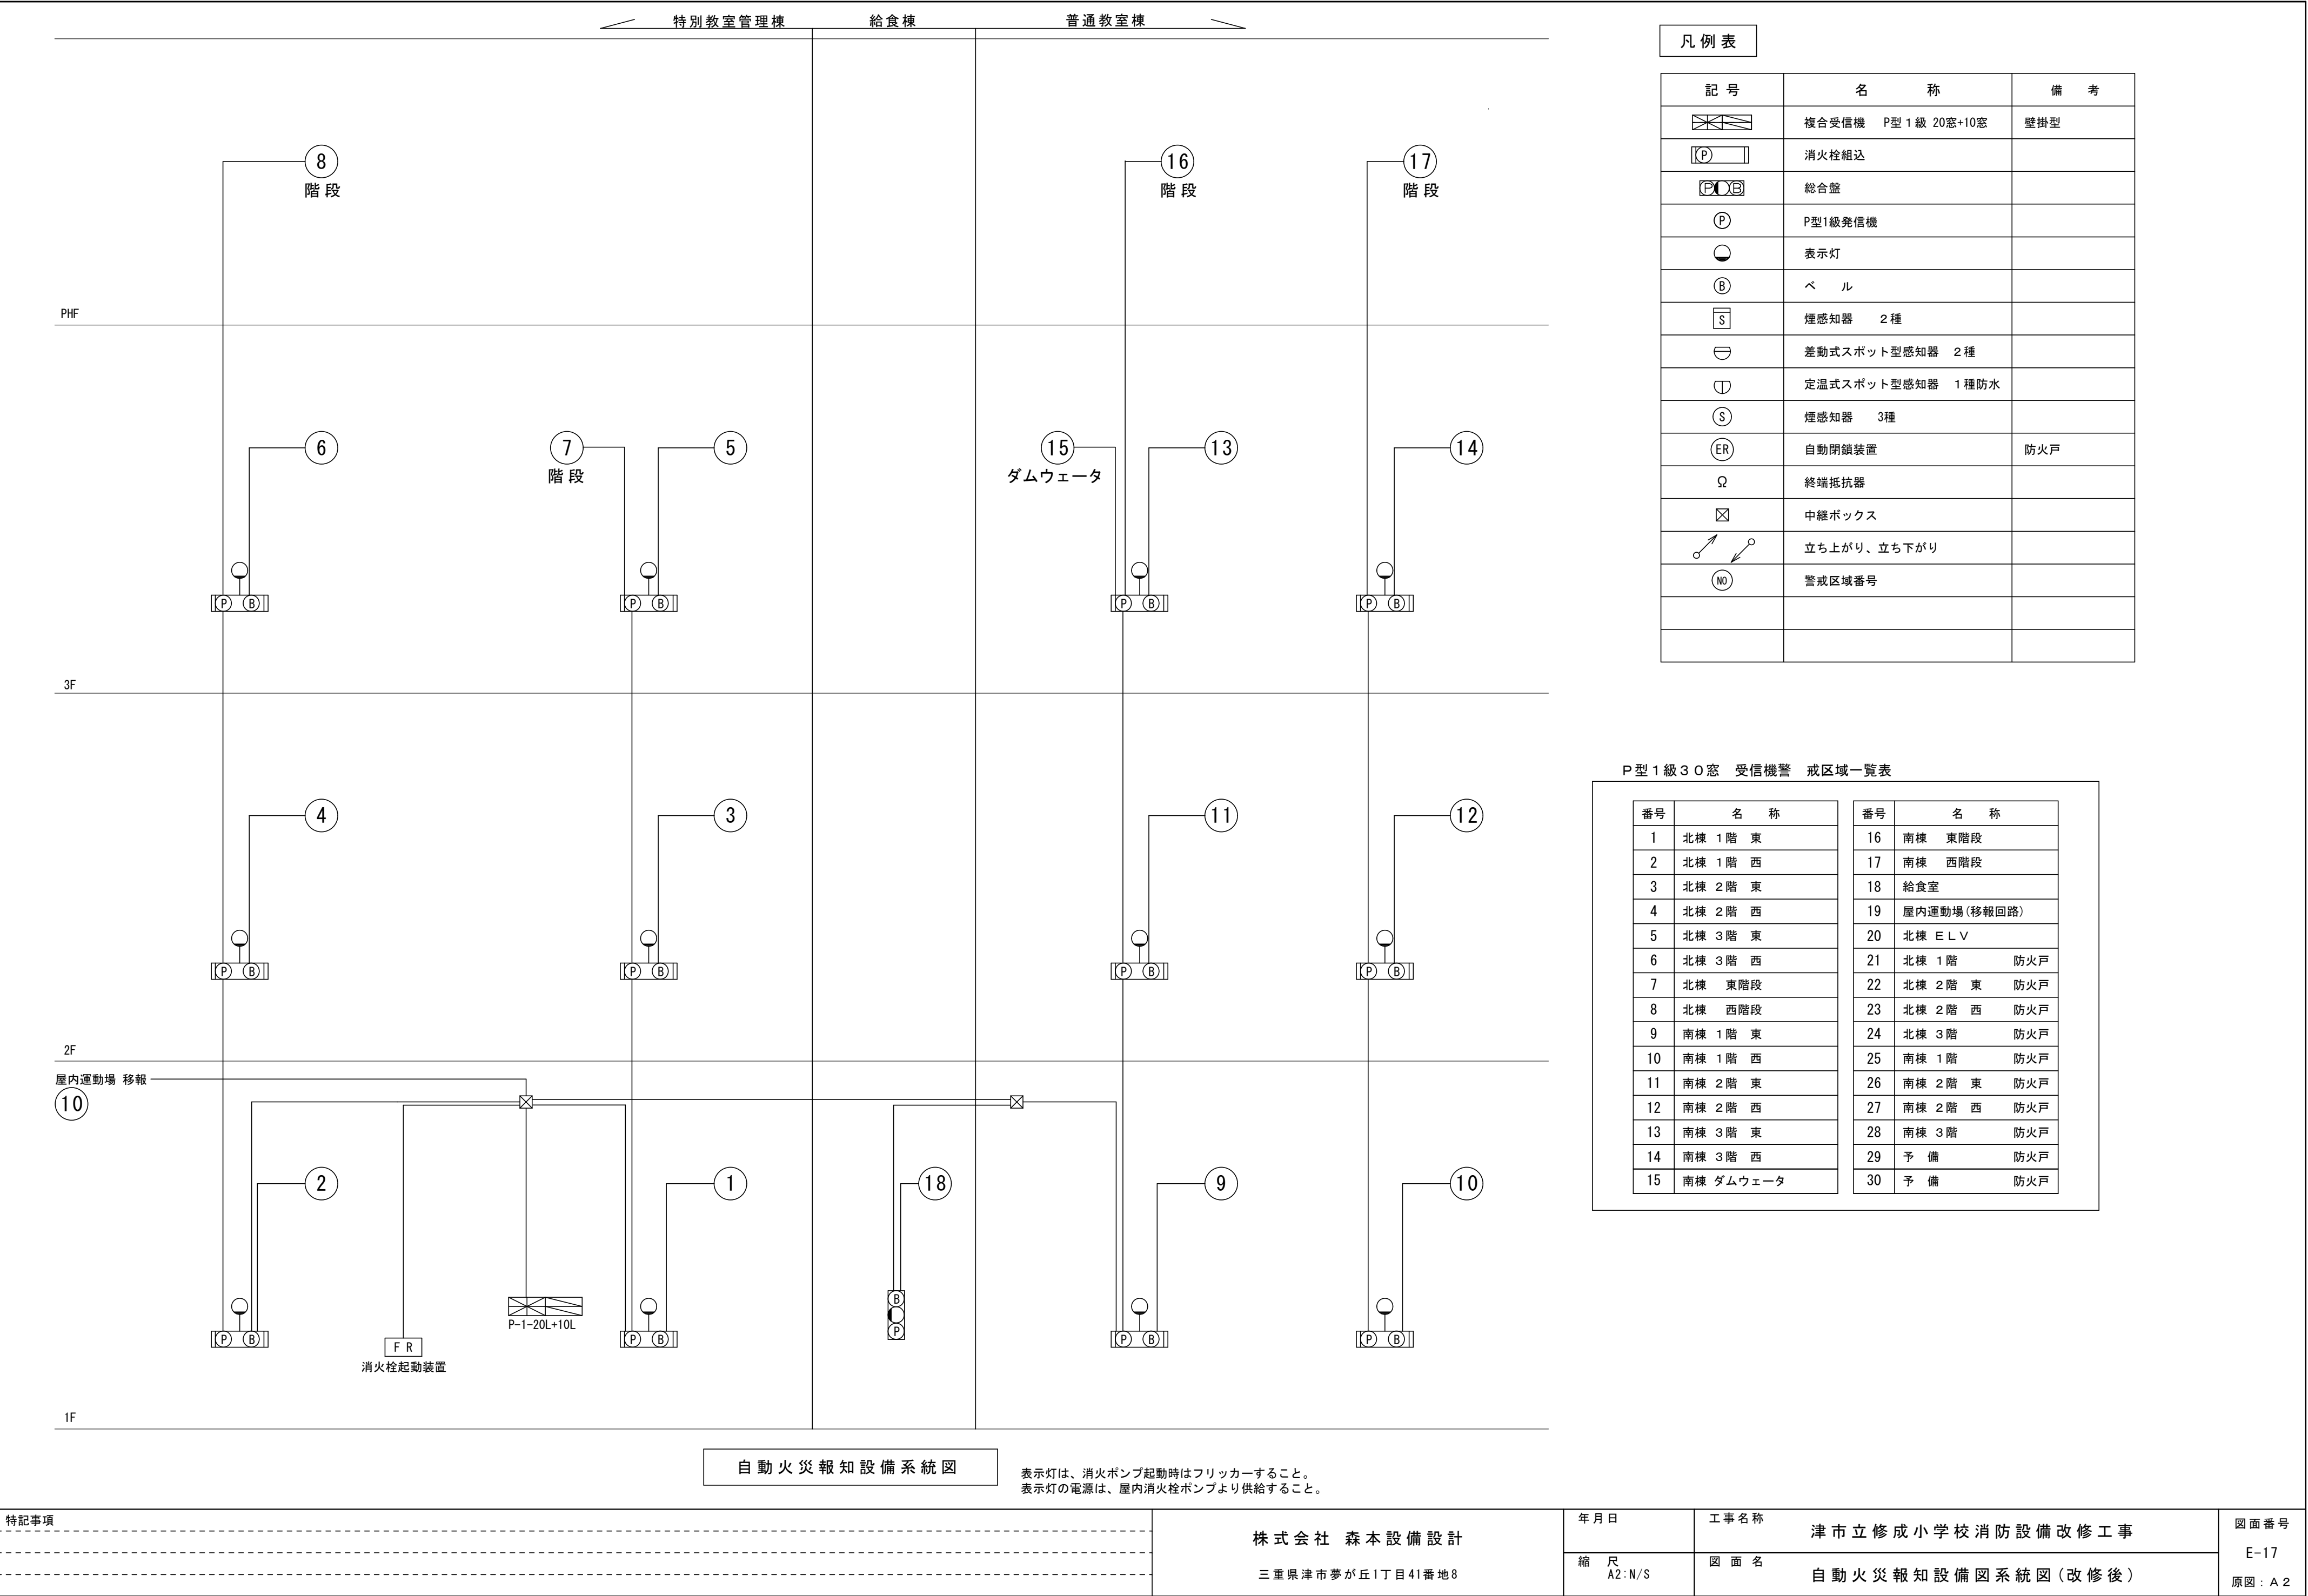

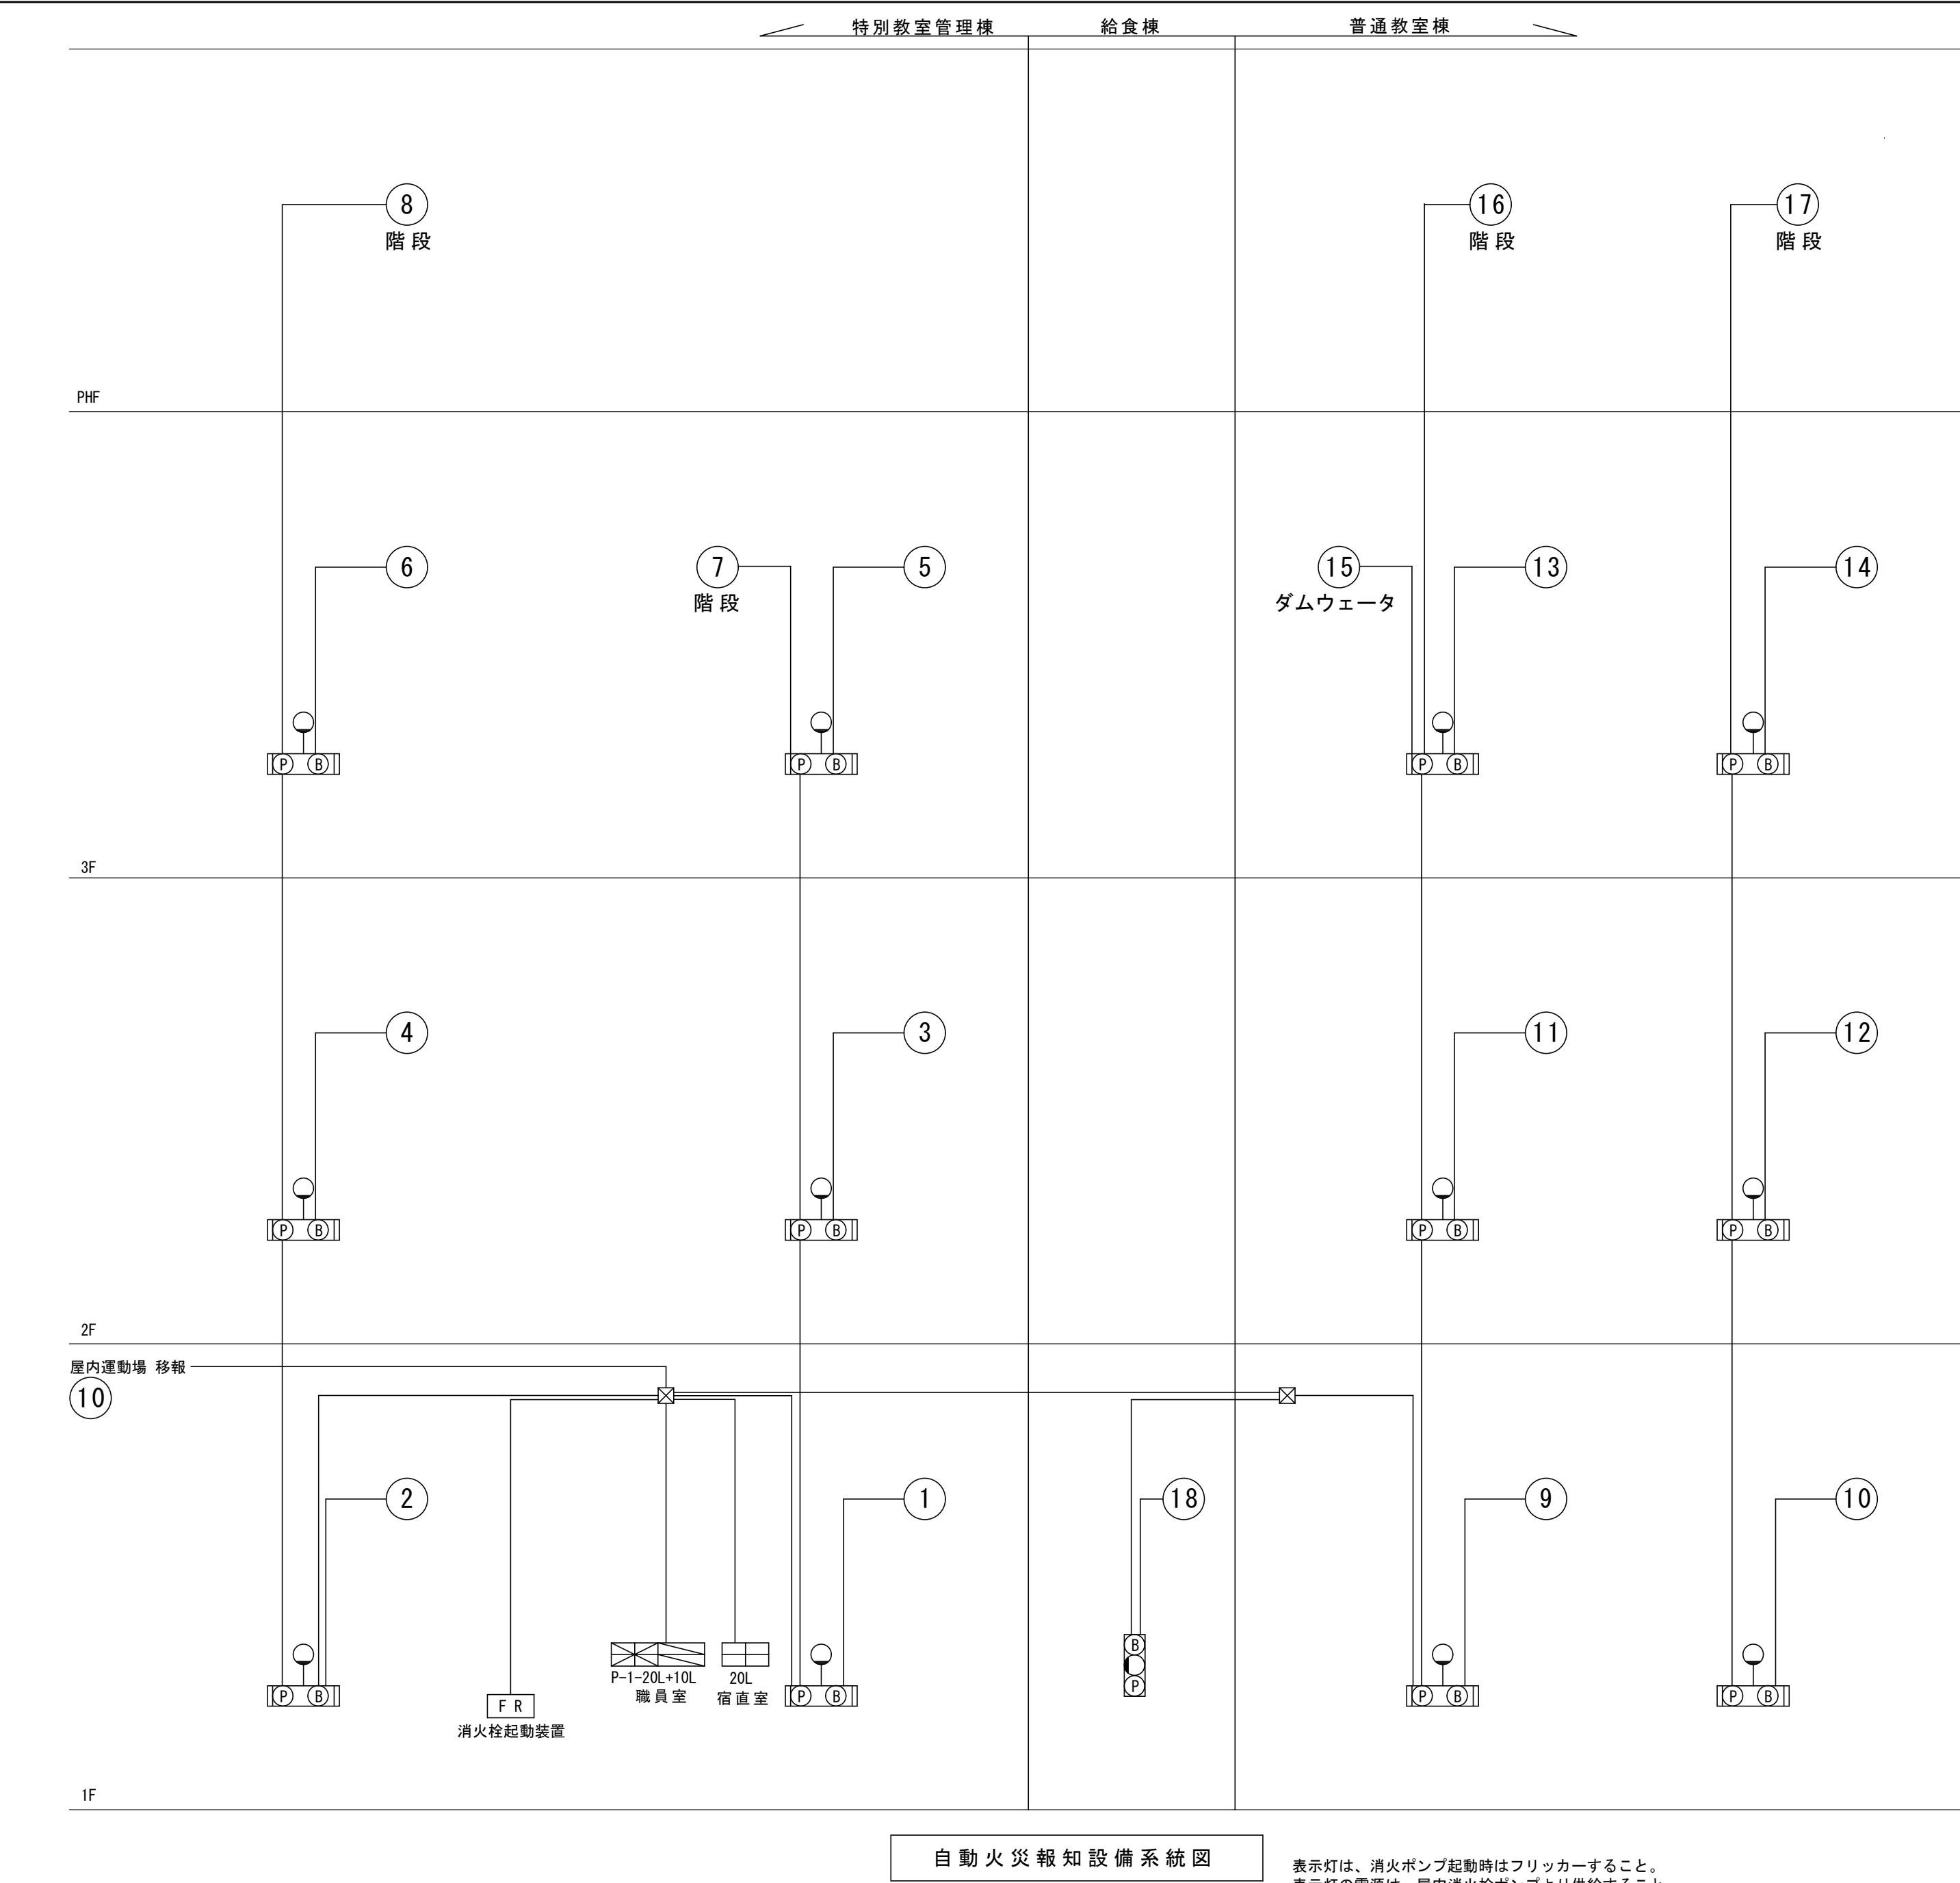


凡 例 表

   記 号	名 称	備 考
	複合受信機 P型1級 20窓+10窓	
	消火栓組込	
	総合盤	
	P型1級発信機	
	表示灯	
	ベ ル	
	煙感知器 2種	
	差動式スポット型感知器 2種	
	定温式スポット型感知器 1種防水	
	煙感知器 3種	
	自動閉鎖装置	防火戸
	終端抵抗器	
	中継ボックス	
	立ち上がり、立ち下がり	
	警戒区域番号	


P 型 1 級 3 0 窓 受信機警 戒区域一覧表

番号	名 称	番号	名 称
1	北棟 1階 東	16	南棟 東階段
2	北棟 1階 西	17	南棟 西階段
3	北棟 2階 東	18	給食棟
4	北棟 2階 西	19	体育館(移報回路)
5	北棟 3階 東	20	北棟 E L V
6	北棟 3階 西	21	北棟 1階 防火戸
7	北棟 東階段	22	北棟 2階 東 防火戸
8	北棟 西階段	23	北棟 2階 西 防火戸
9	南棟 1階 東	24	北棟 3階 防火戸
10	南棟 1階 西	25	南棟 1階 防火戸
11	南棟 2階 東	26	南棟 2階 東 防火戸
12	南棟 2階 西	27	南棟 2階 西 防火戸
13	南棟 3階 東	28	南棟 3階 防火戸
14	南棟 3階 西	29	予 備 防火戸
15	南棟 ダムウェータ	30	予 備 防火戸

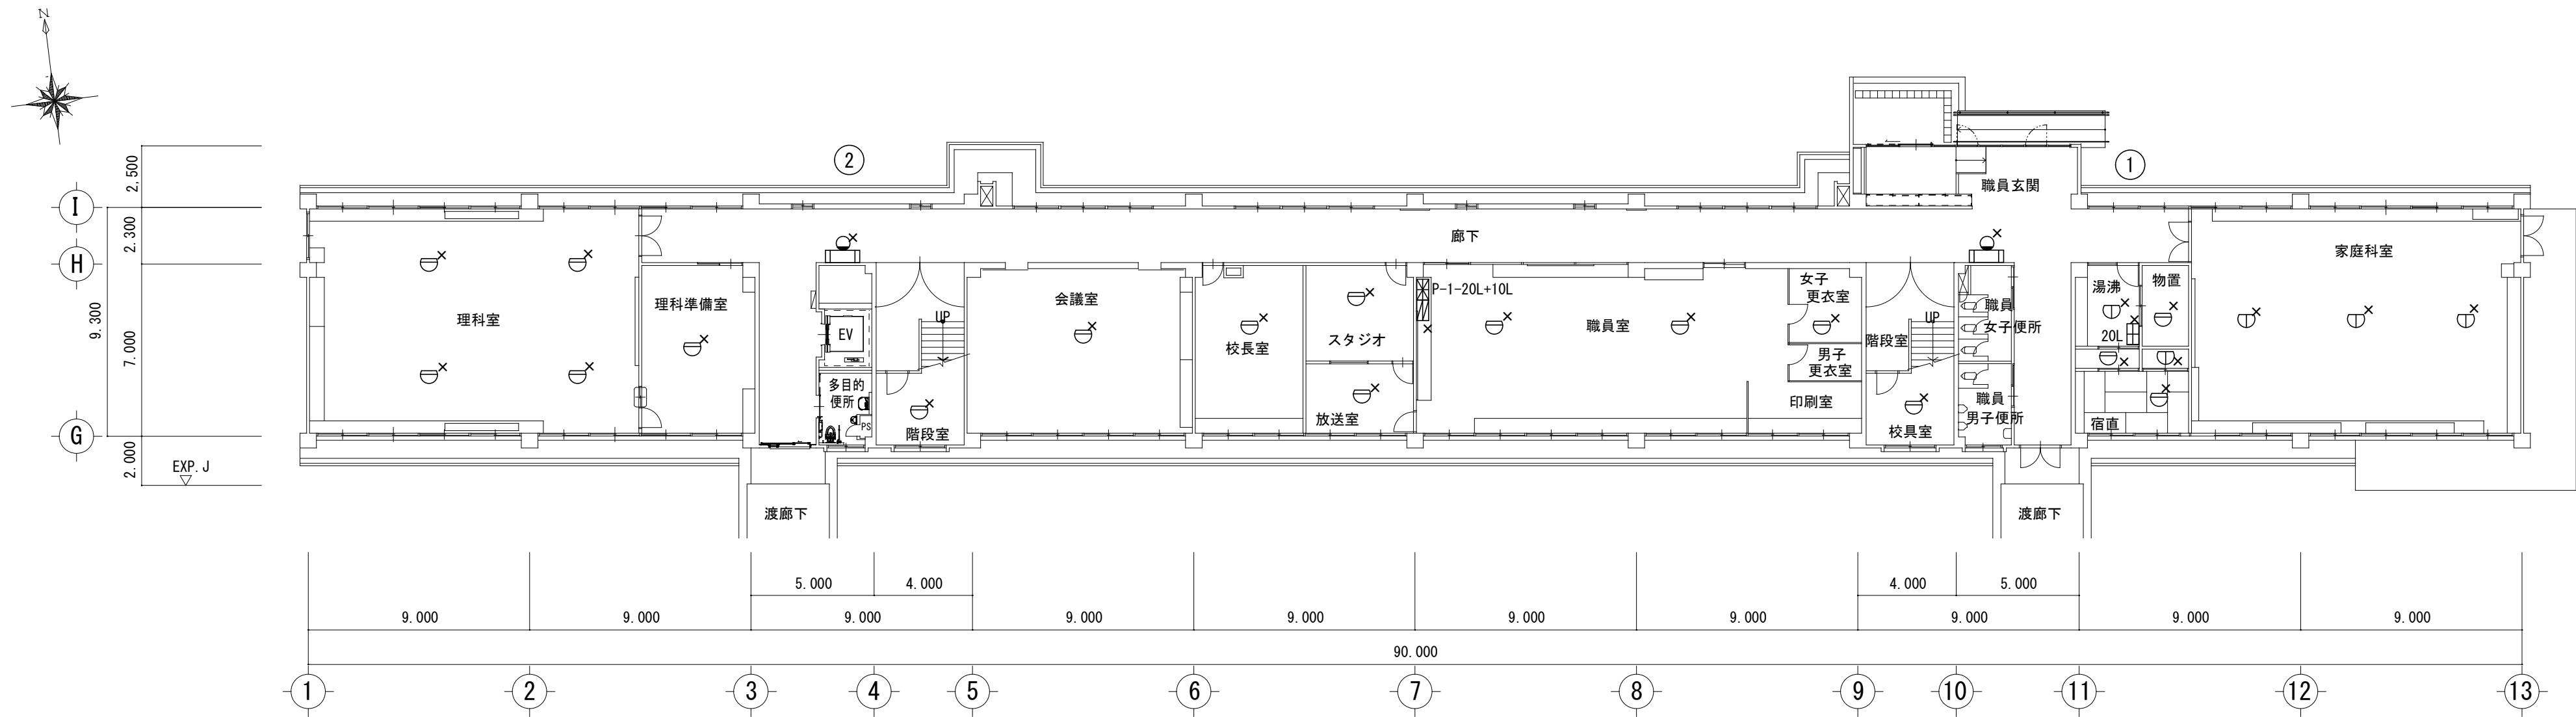



×印は撤去を示す。

特別教室管理棟 1階平面図 S=1/200

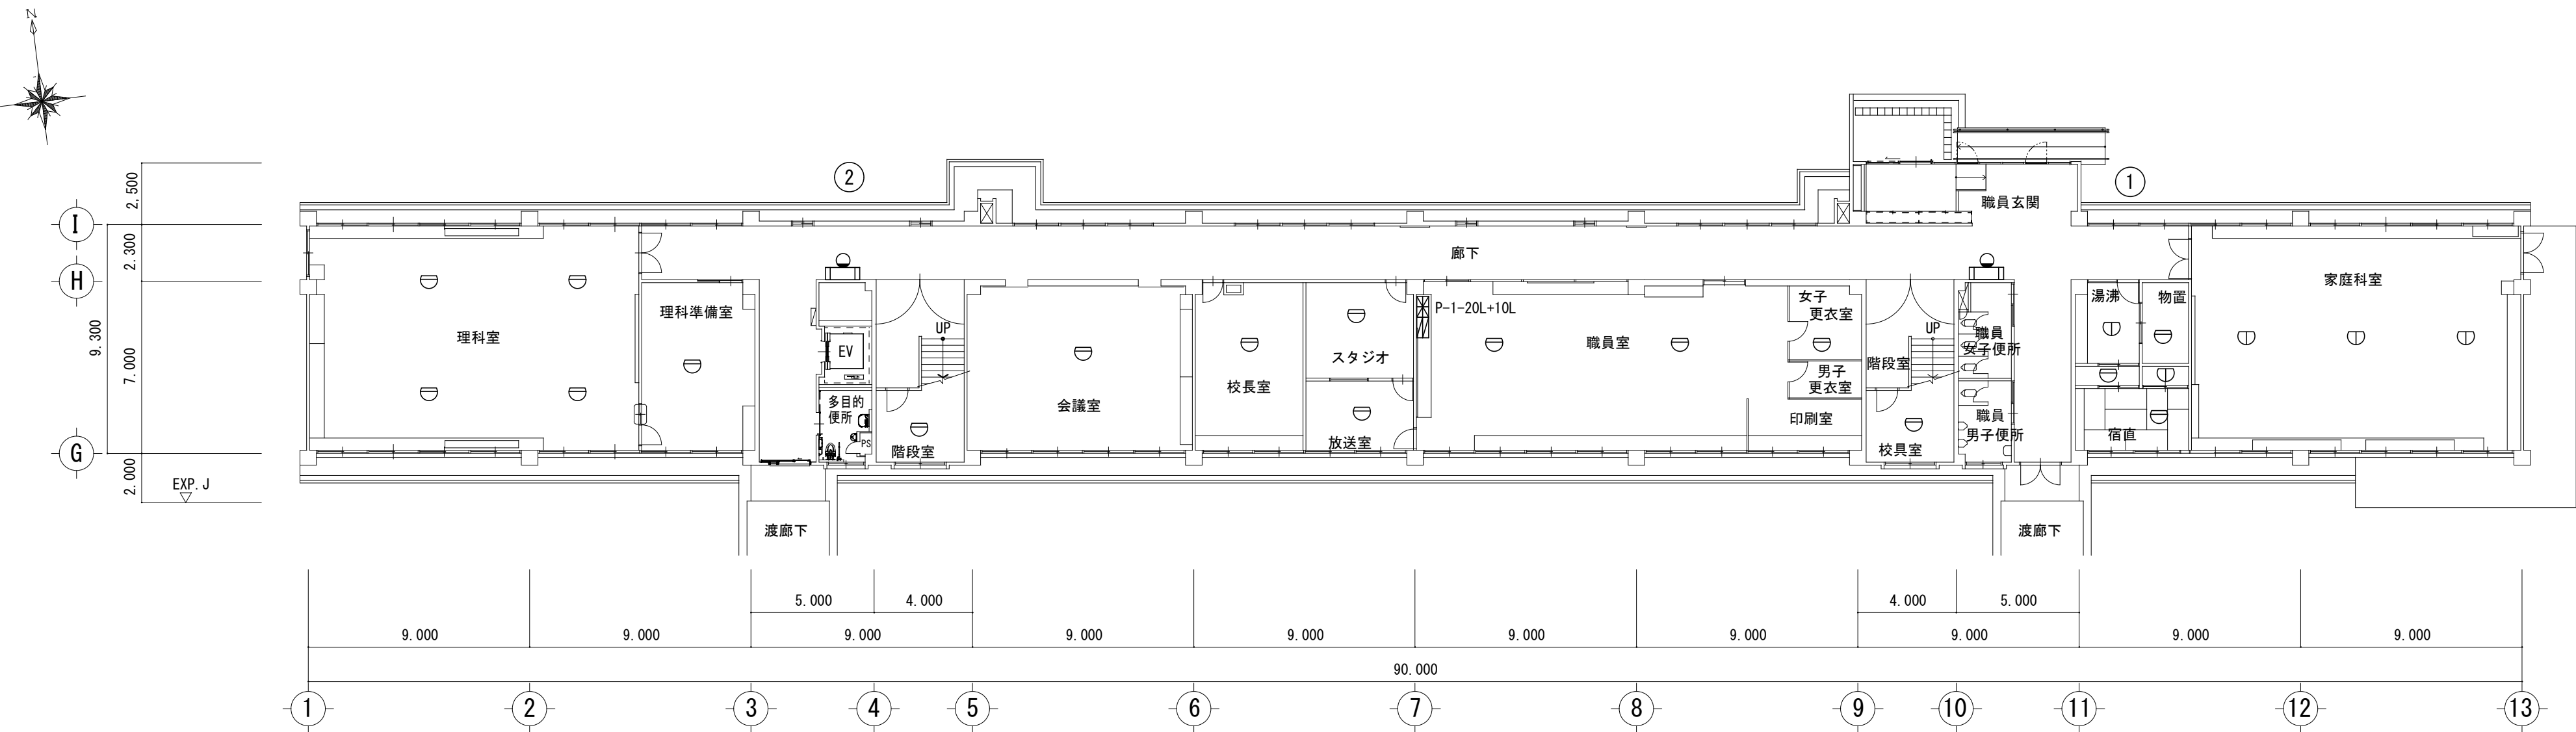


特別教室管理棟 1階平面図 S=1/200


特記事項	株式会社 森本設備設計 三重県津市夢が丘1丁目41番地8	年月日	工事名称	図面番号 E-19 原図：A 2
		縮尺 A2:1/200	図面名	
			津市立修成小学校消防設備改修工事 特別教室管理棟 1階自動火災報知設備図(改修前・後)	

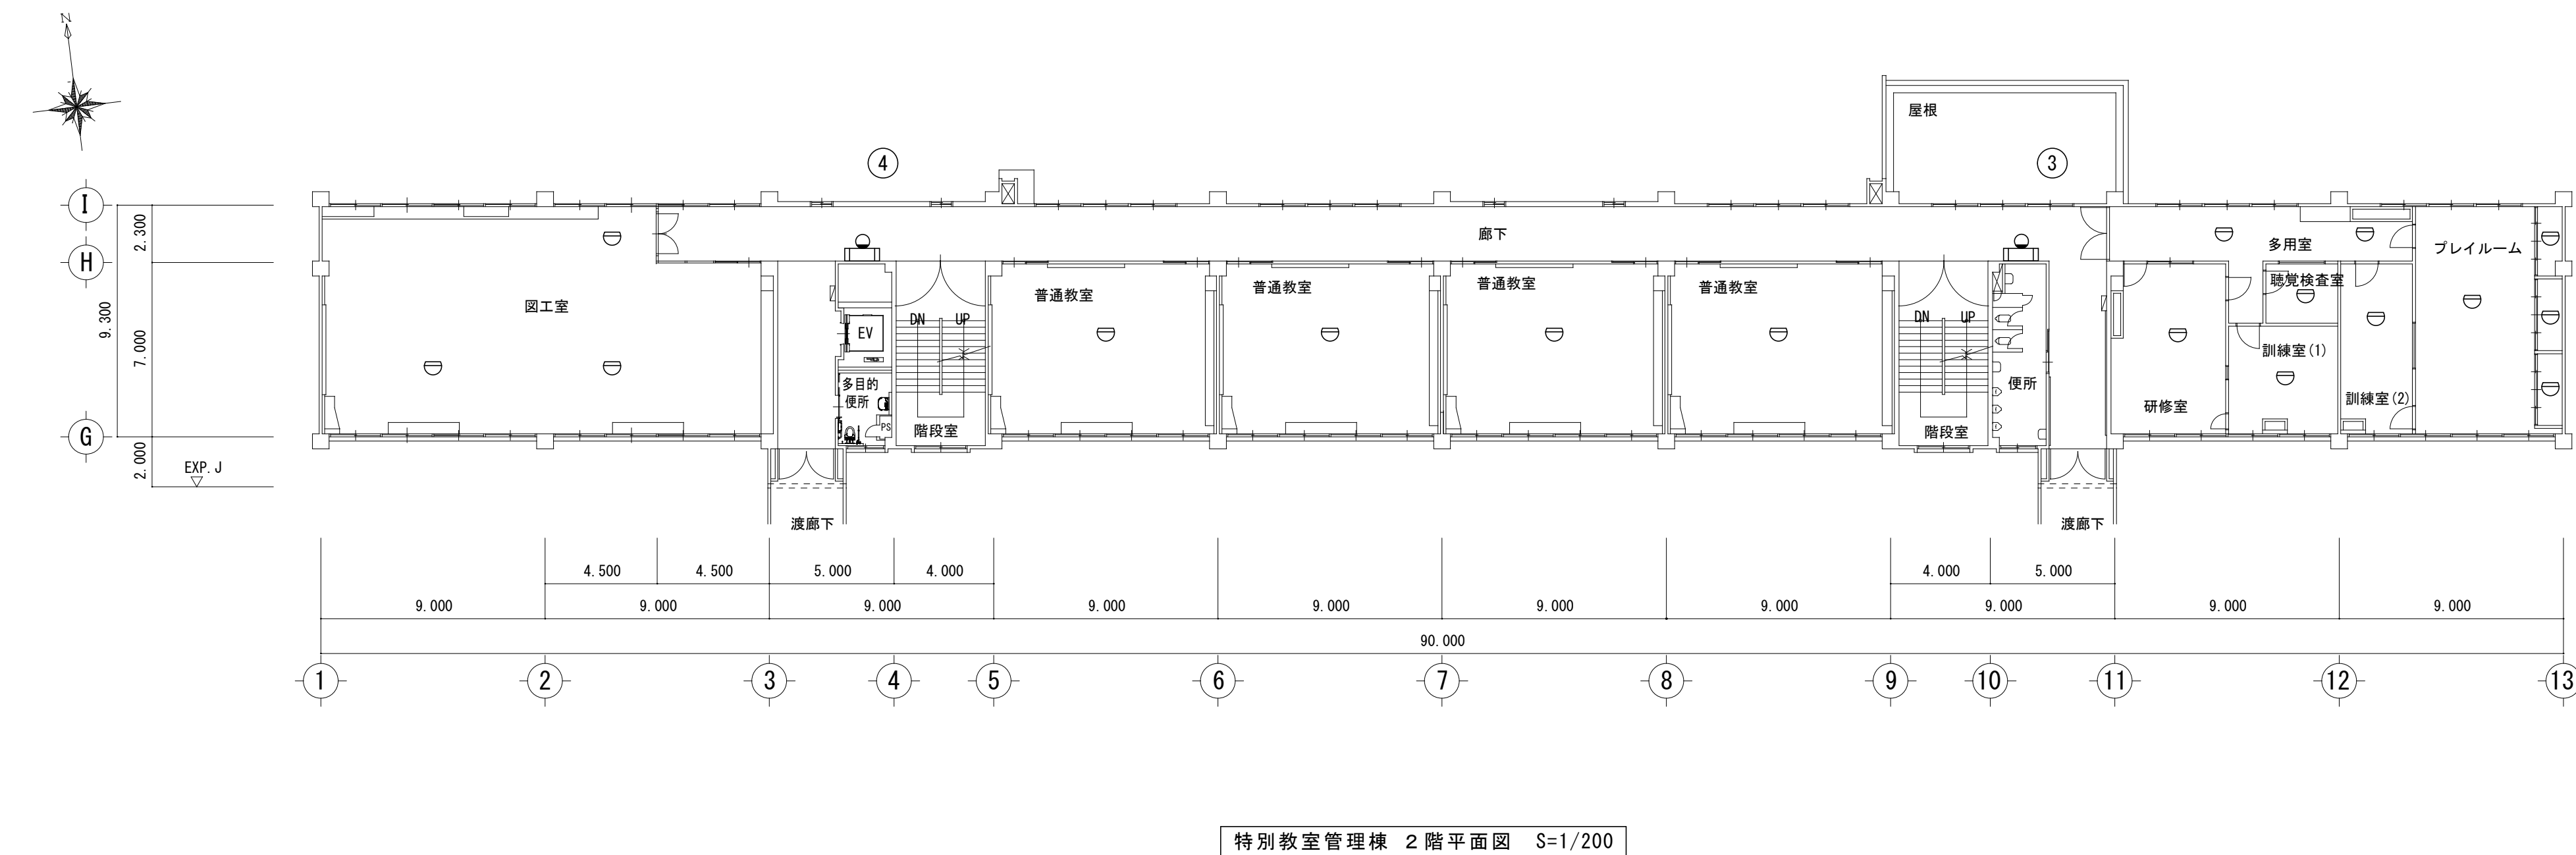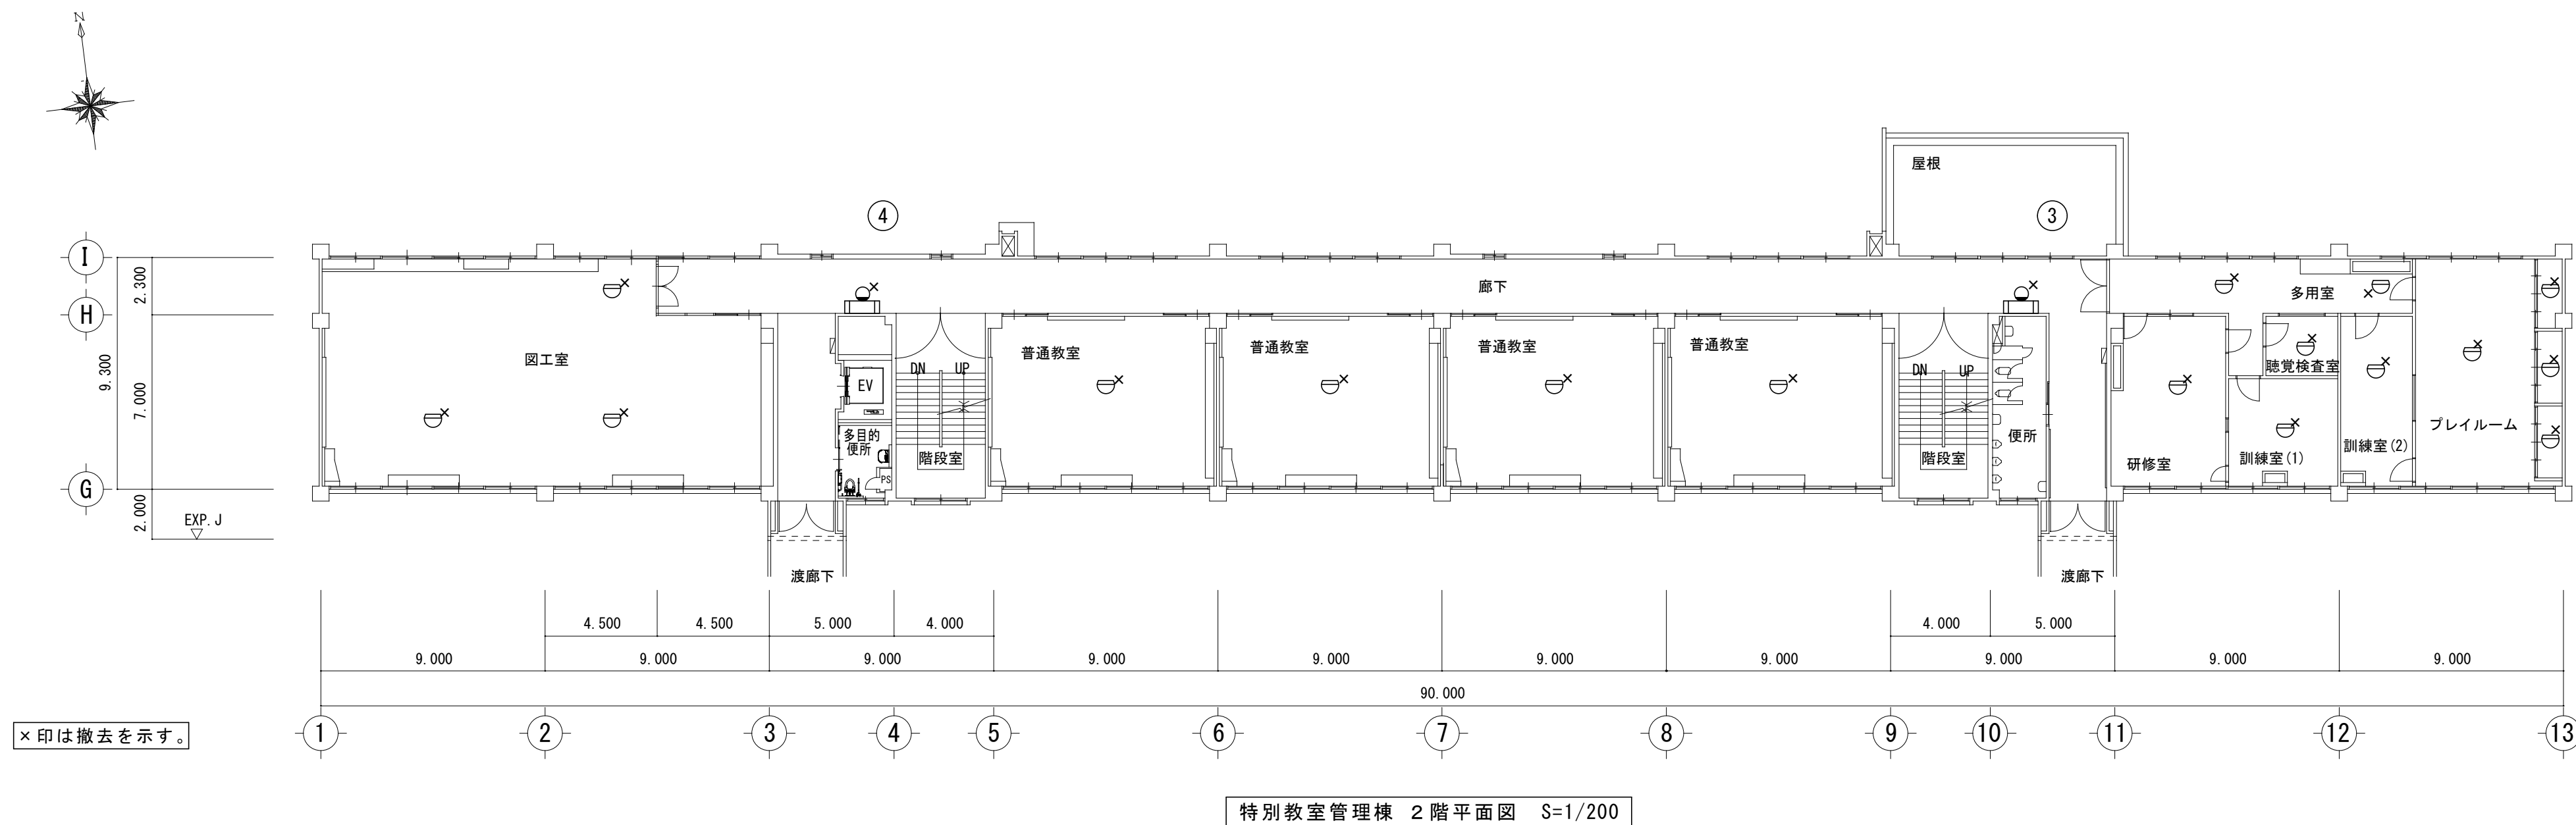

特記事項	株式会社 森本設備設計 三重県津市夢が丘1丁目41番地8	年月日	工事名称 津市立修成小学校消防設備改修工事	図面番号 E-20
		縮尺 A2:1/200	図面名 特別教室管理棟 2階自動火災報知設備図(改修前・後)	原図: A2


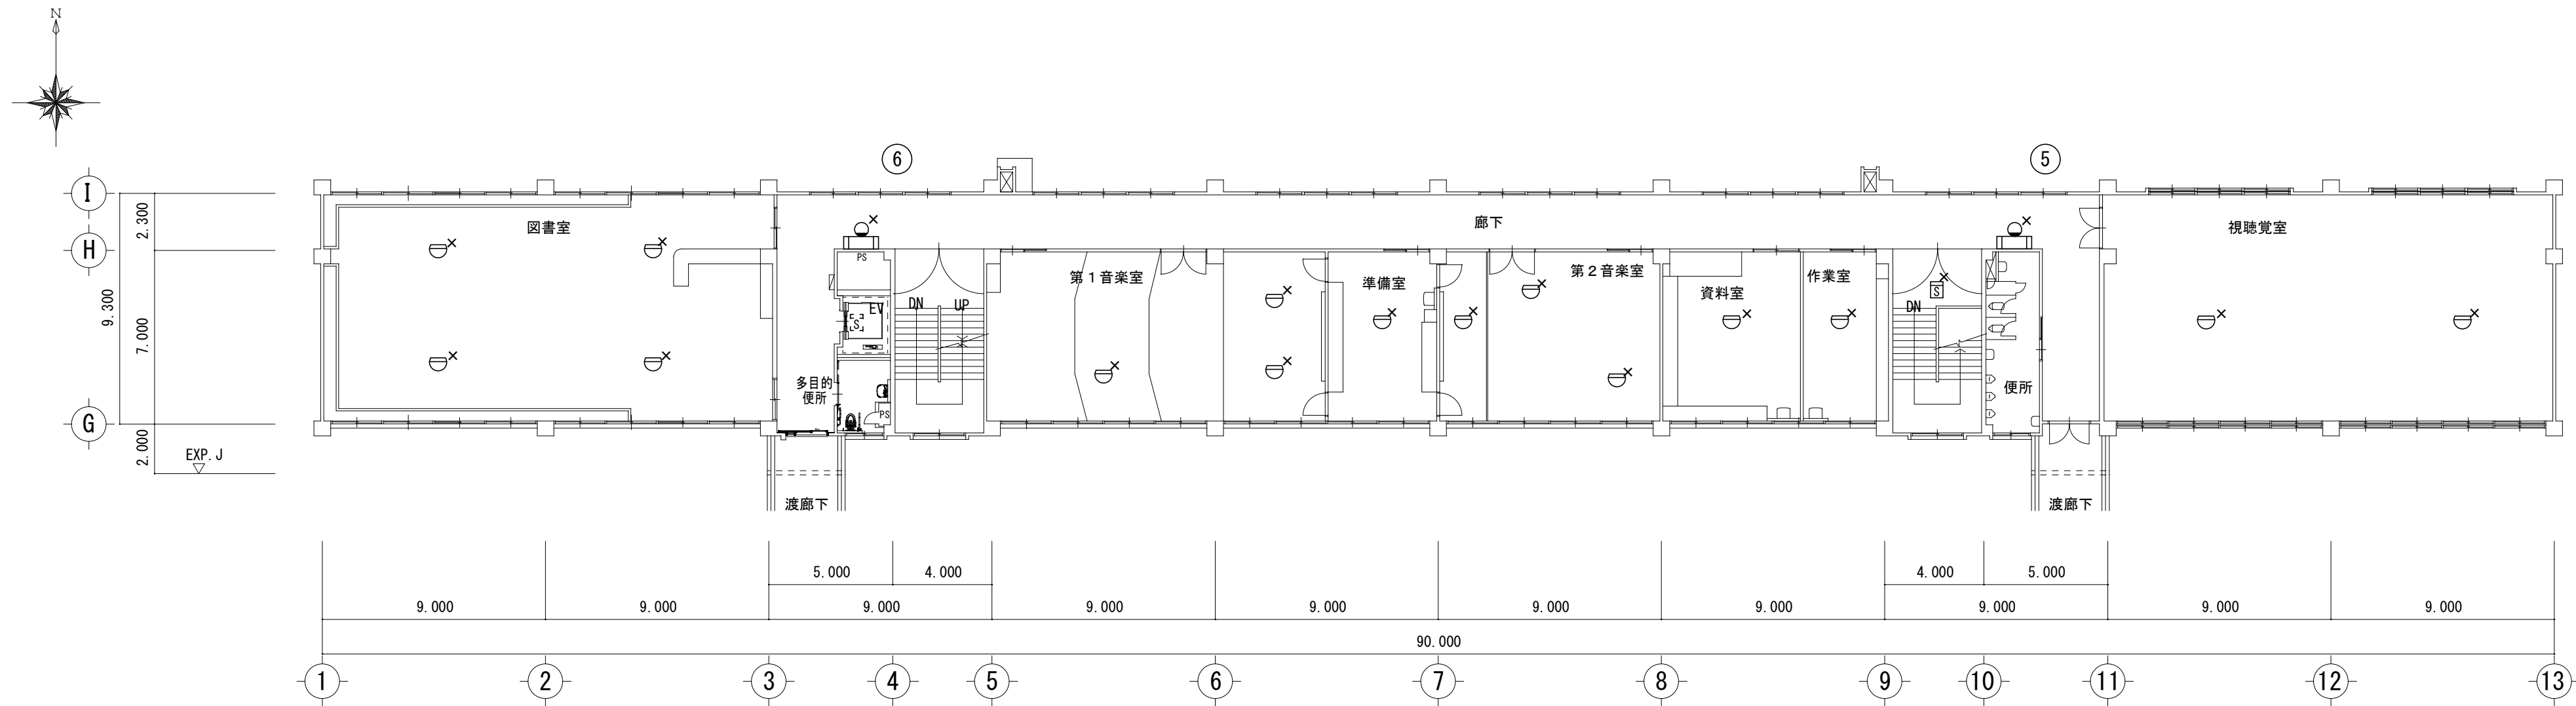


特別教室管理棟 3階平面図 S=1/200

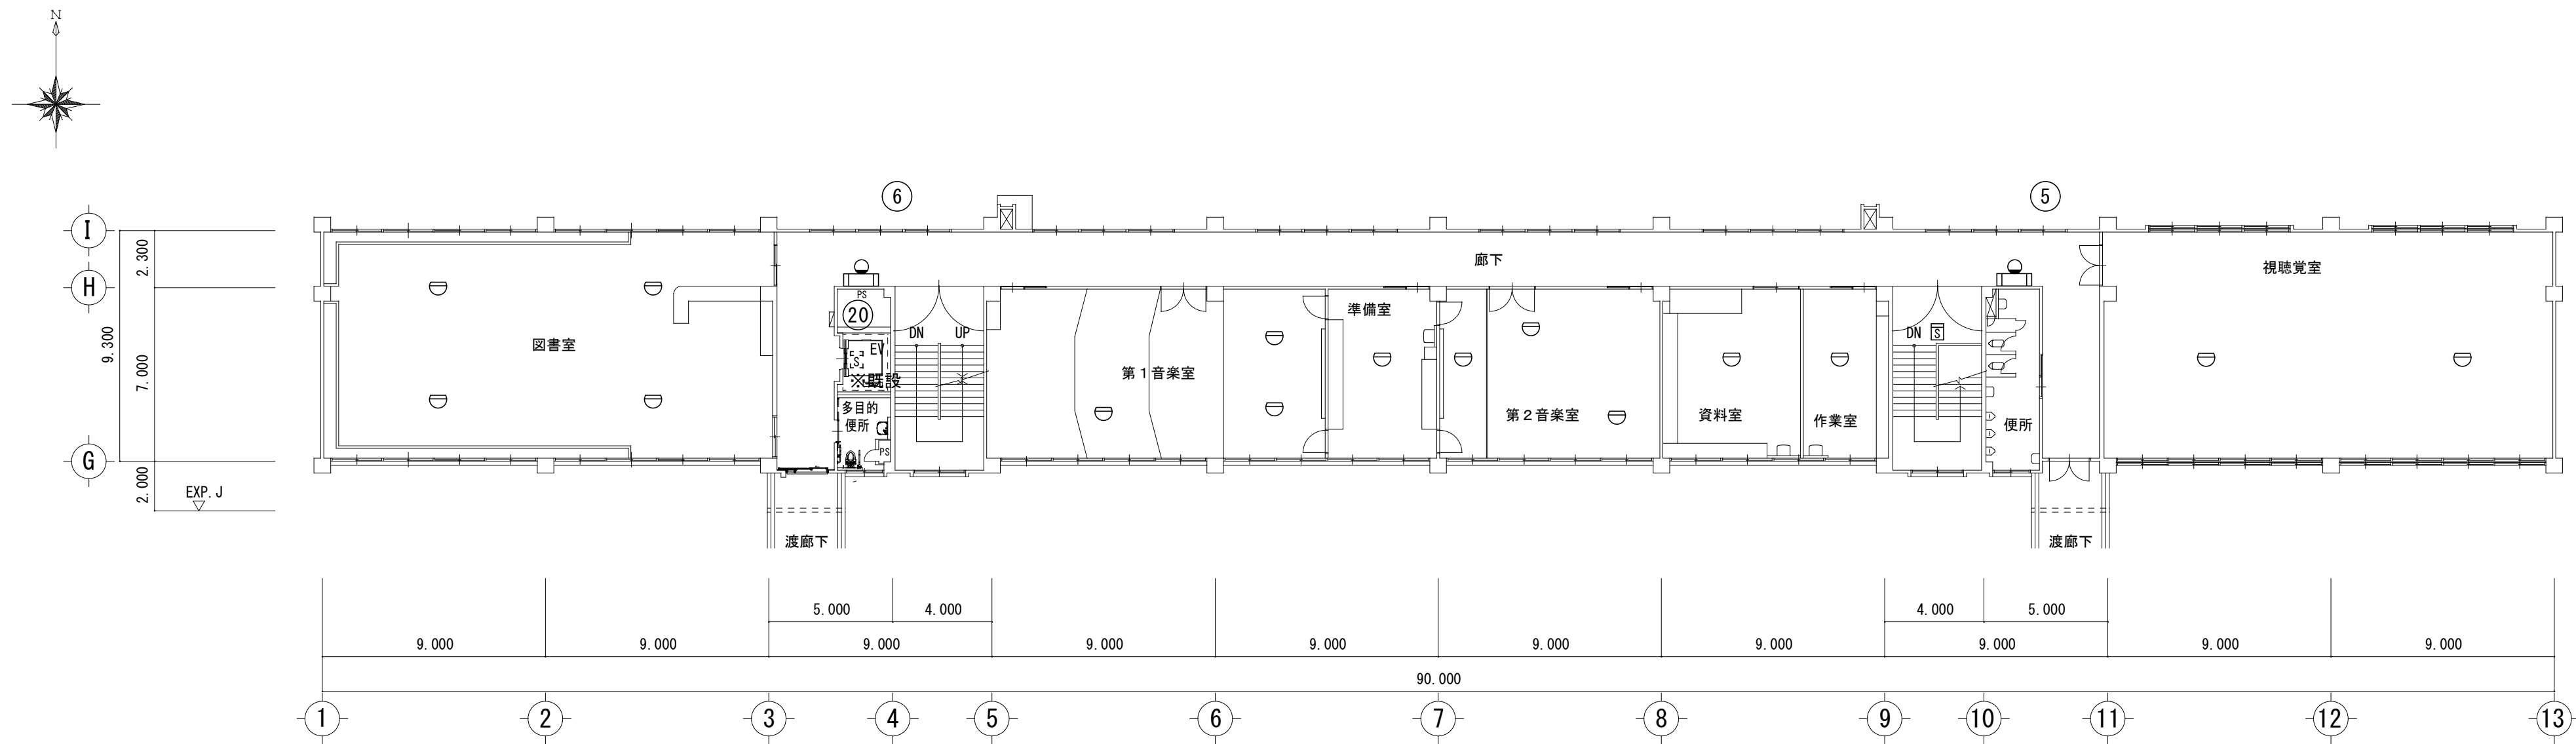



特別教室管理棟 3階平面図 S=1/200

特記事項	株式会社 森本設備設計 三重県津市夢が丘1丁目41番地8	年月日	工事名称	図面番号 E-21 原図：A 2
		縮尺 A2:1/200	図面名	
			特別教室管理棟 3階自動火災報知設備図(改修前・後)	

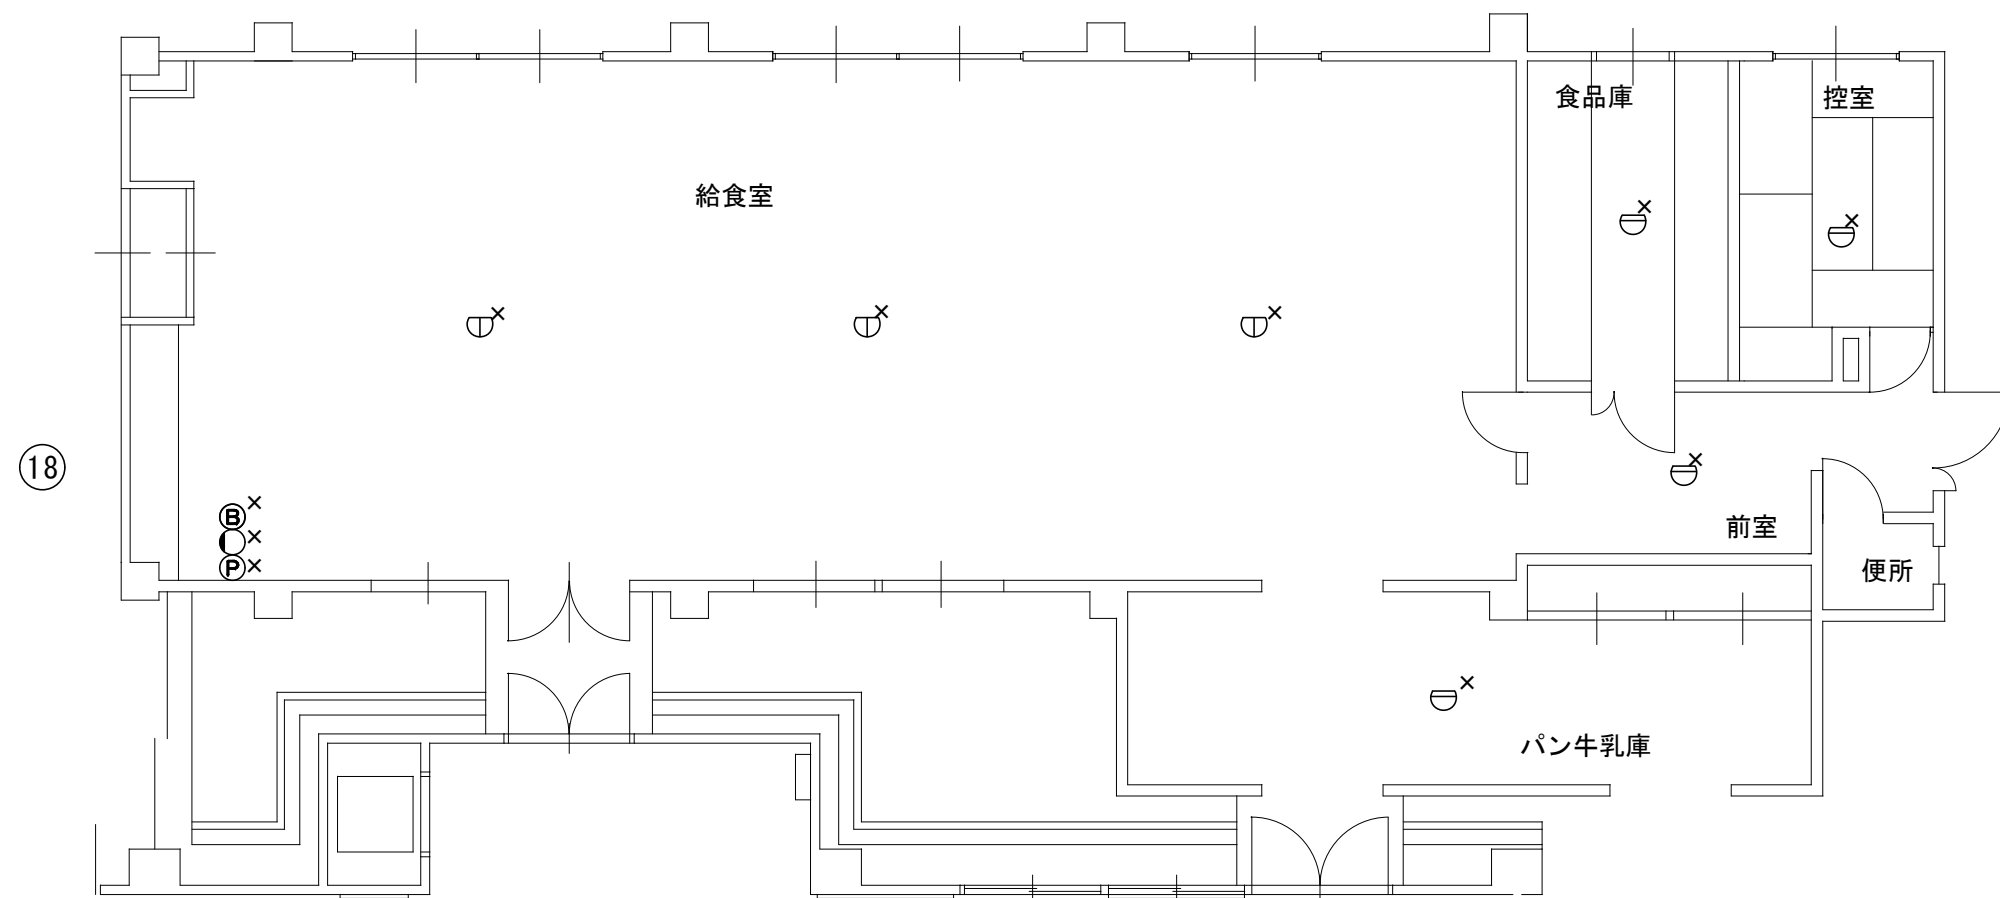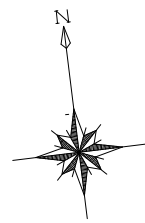



×印は撤去を示す。

給食室平面図

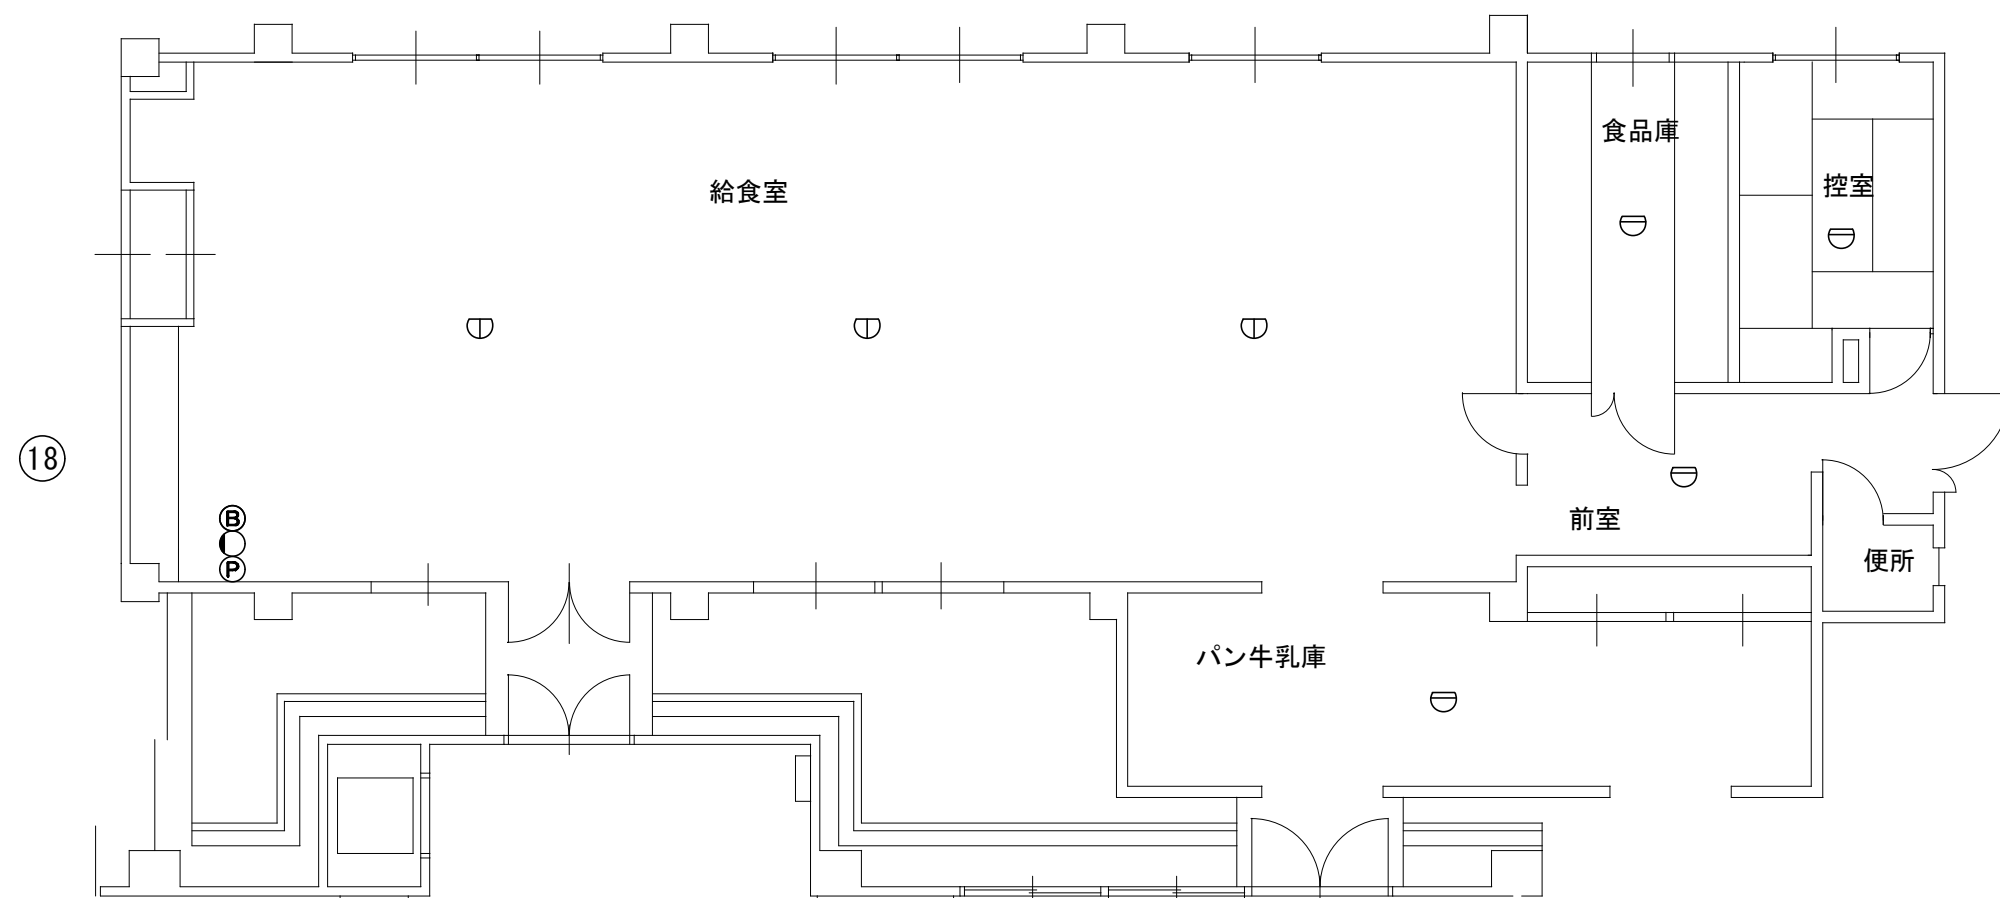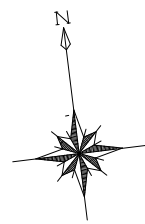


給食室平面図


特記事項	株式会社 森本設備設計 三重県津市夢が丘1丁目41番地8	年月日	工事名称	図面番号 E-22 原図：A 2
		縮 尺 A2:1/100	図 面 名	
			給 食 室 自 動 火 災 報 知 設 備 図 (改 修 前 ・ 後)	

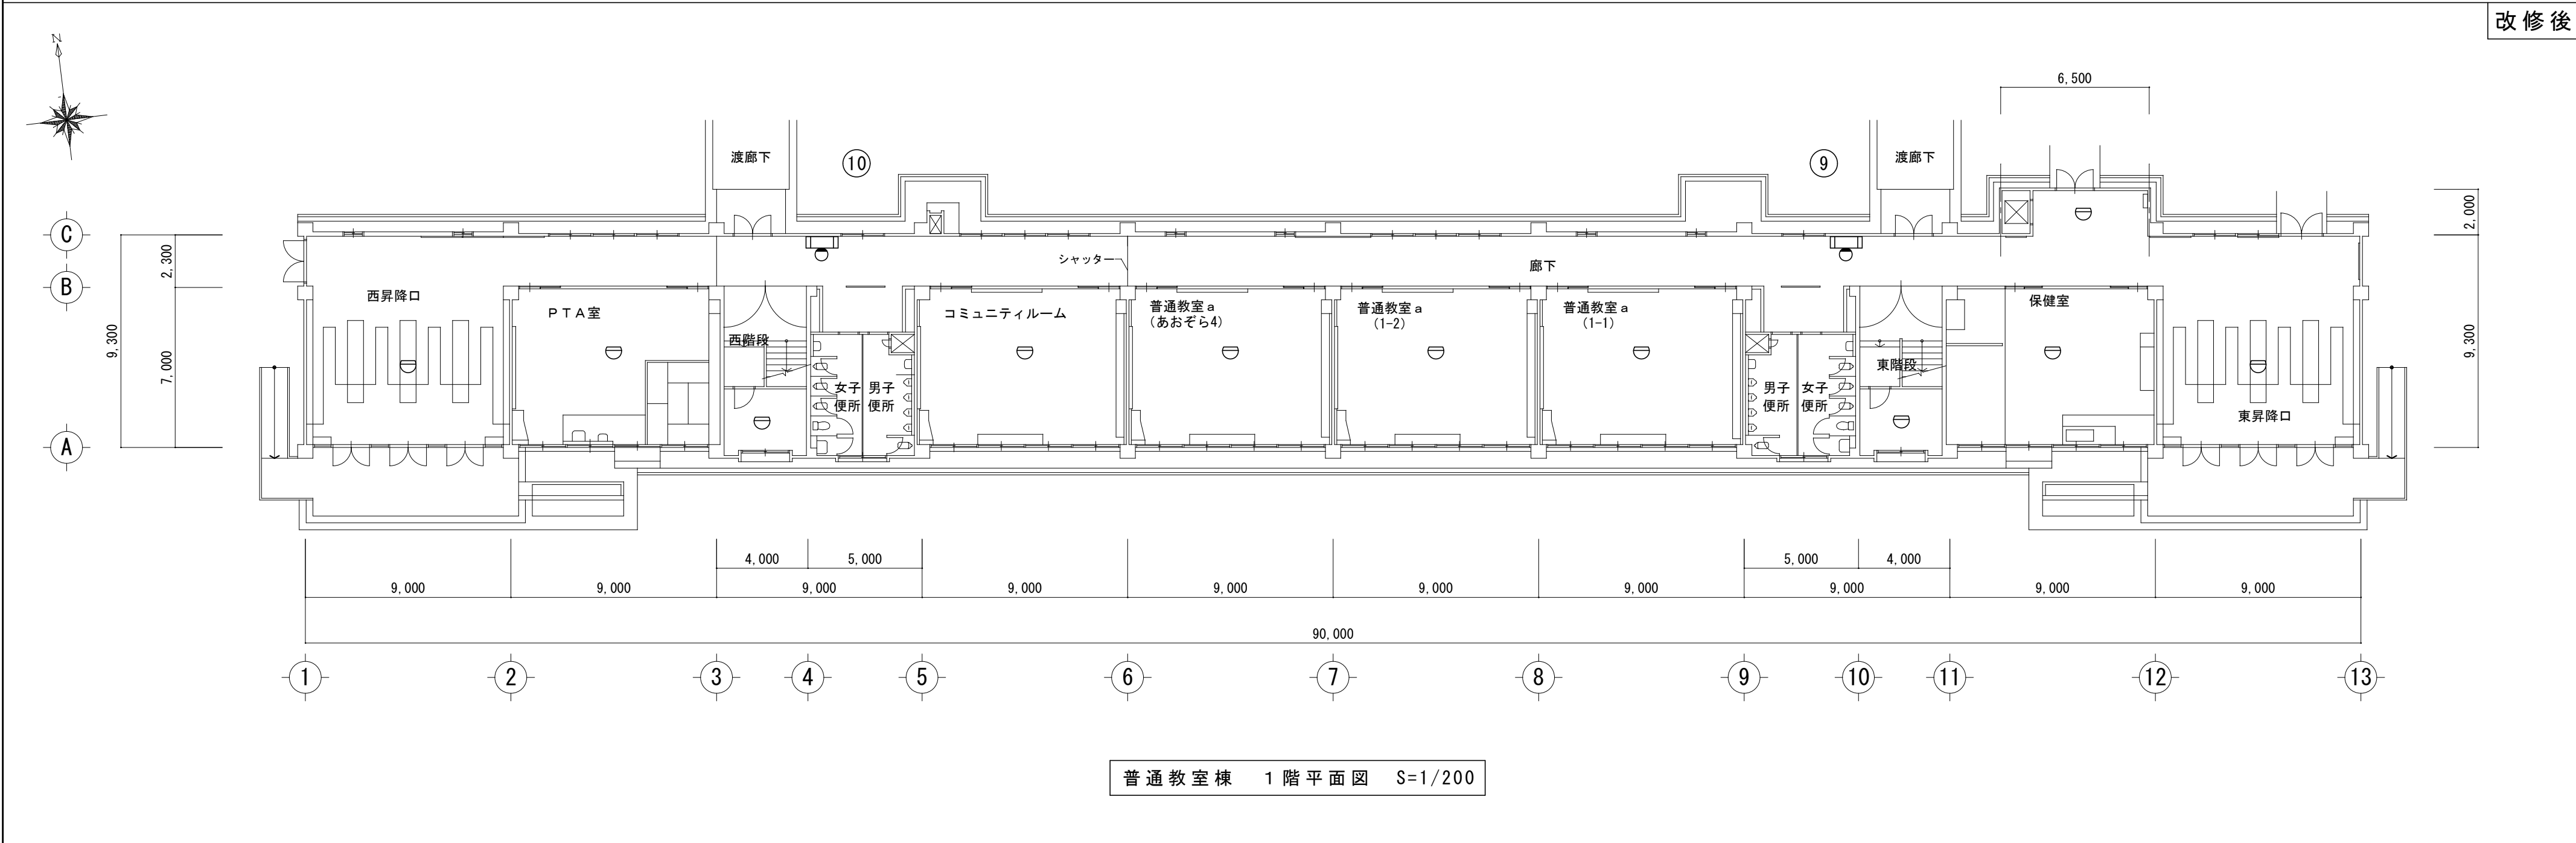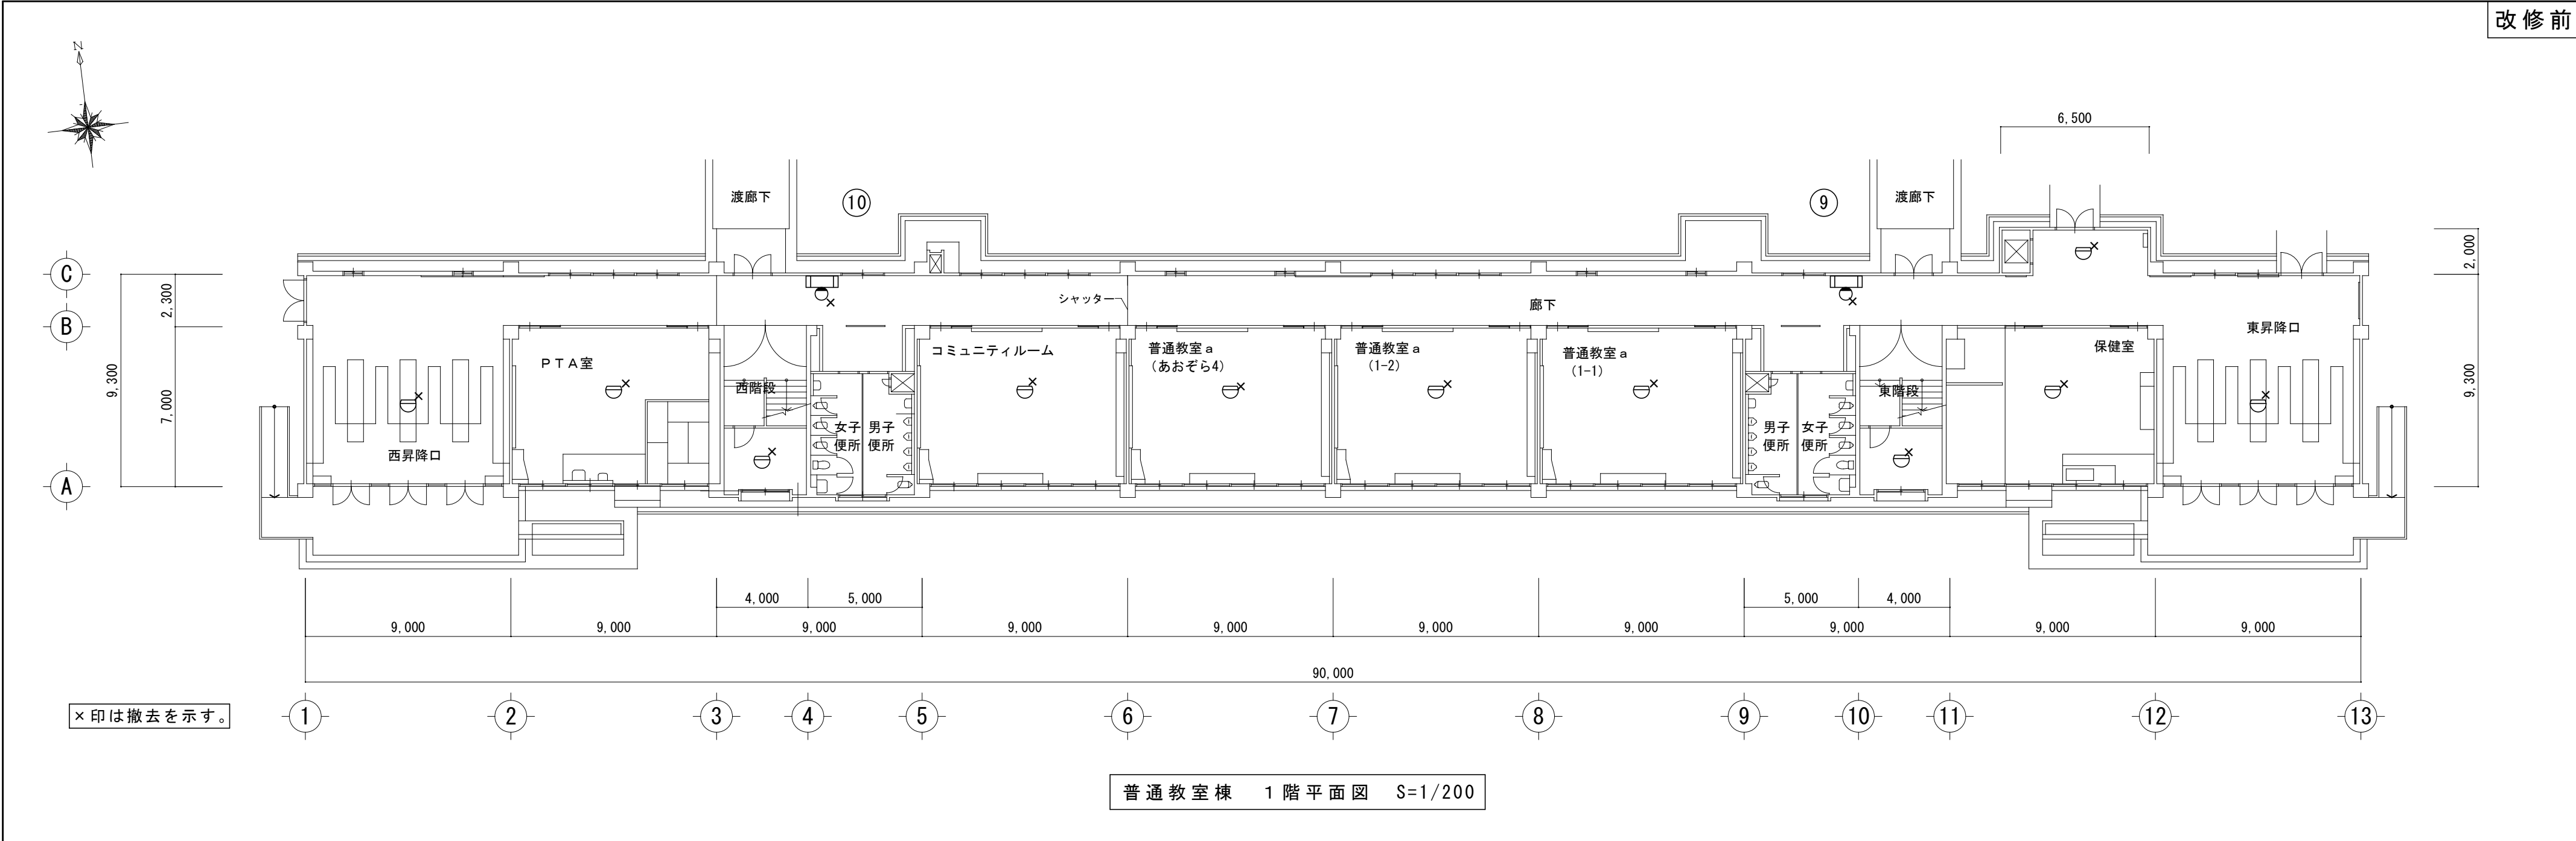

特記事項	株式会社 森本設備設計 三重県津市夢が丘1丁目41番地8	年月日	工事名称	図面番号 E-23 原図：A 2
		縮尺 A2:1/200	図面名	
			津市立修成小学校消防設備改修工事 普通教室棟 1階自動火災報知設備図(改修前・後)	

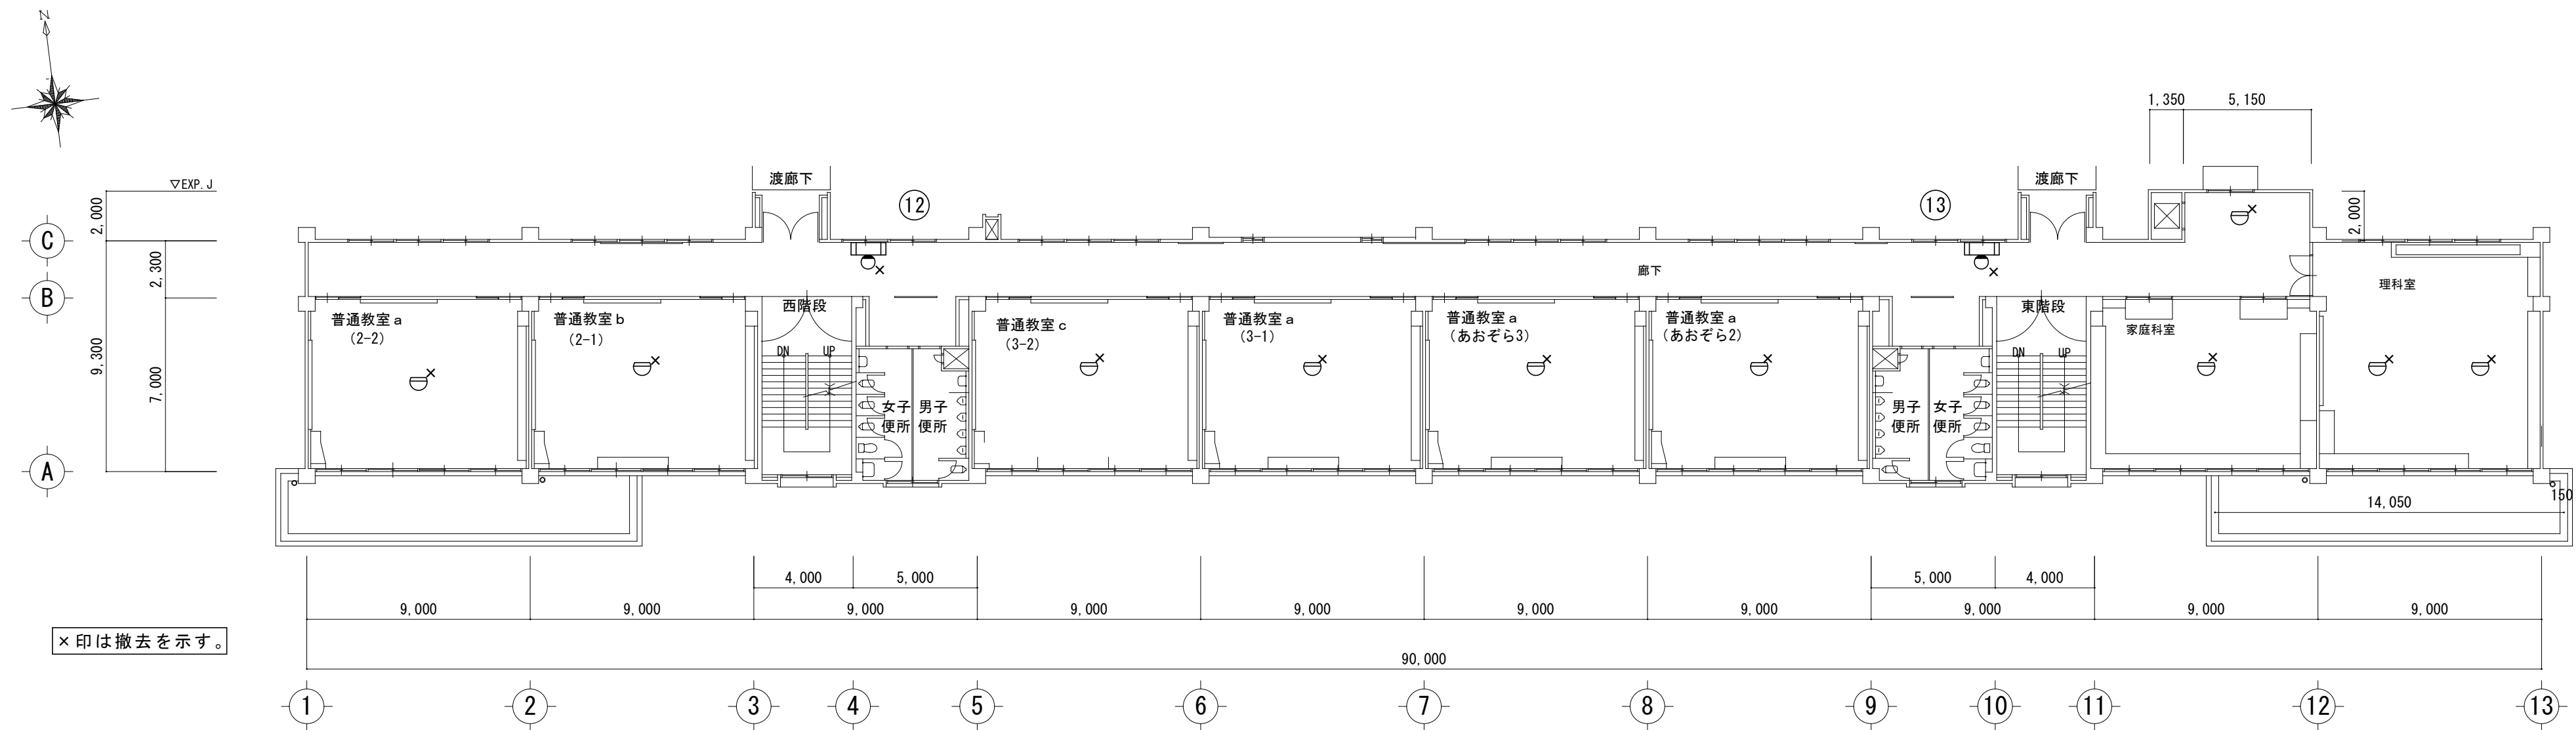


普通教室棟 2階平面図 S=1/200

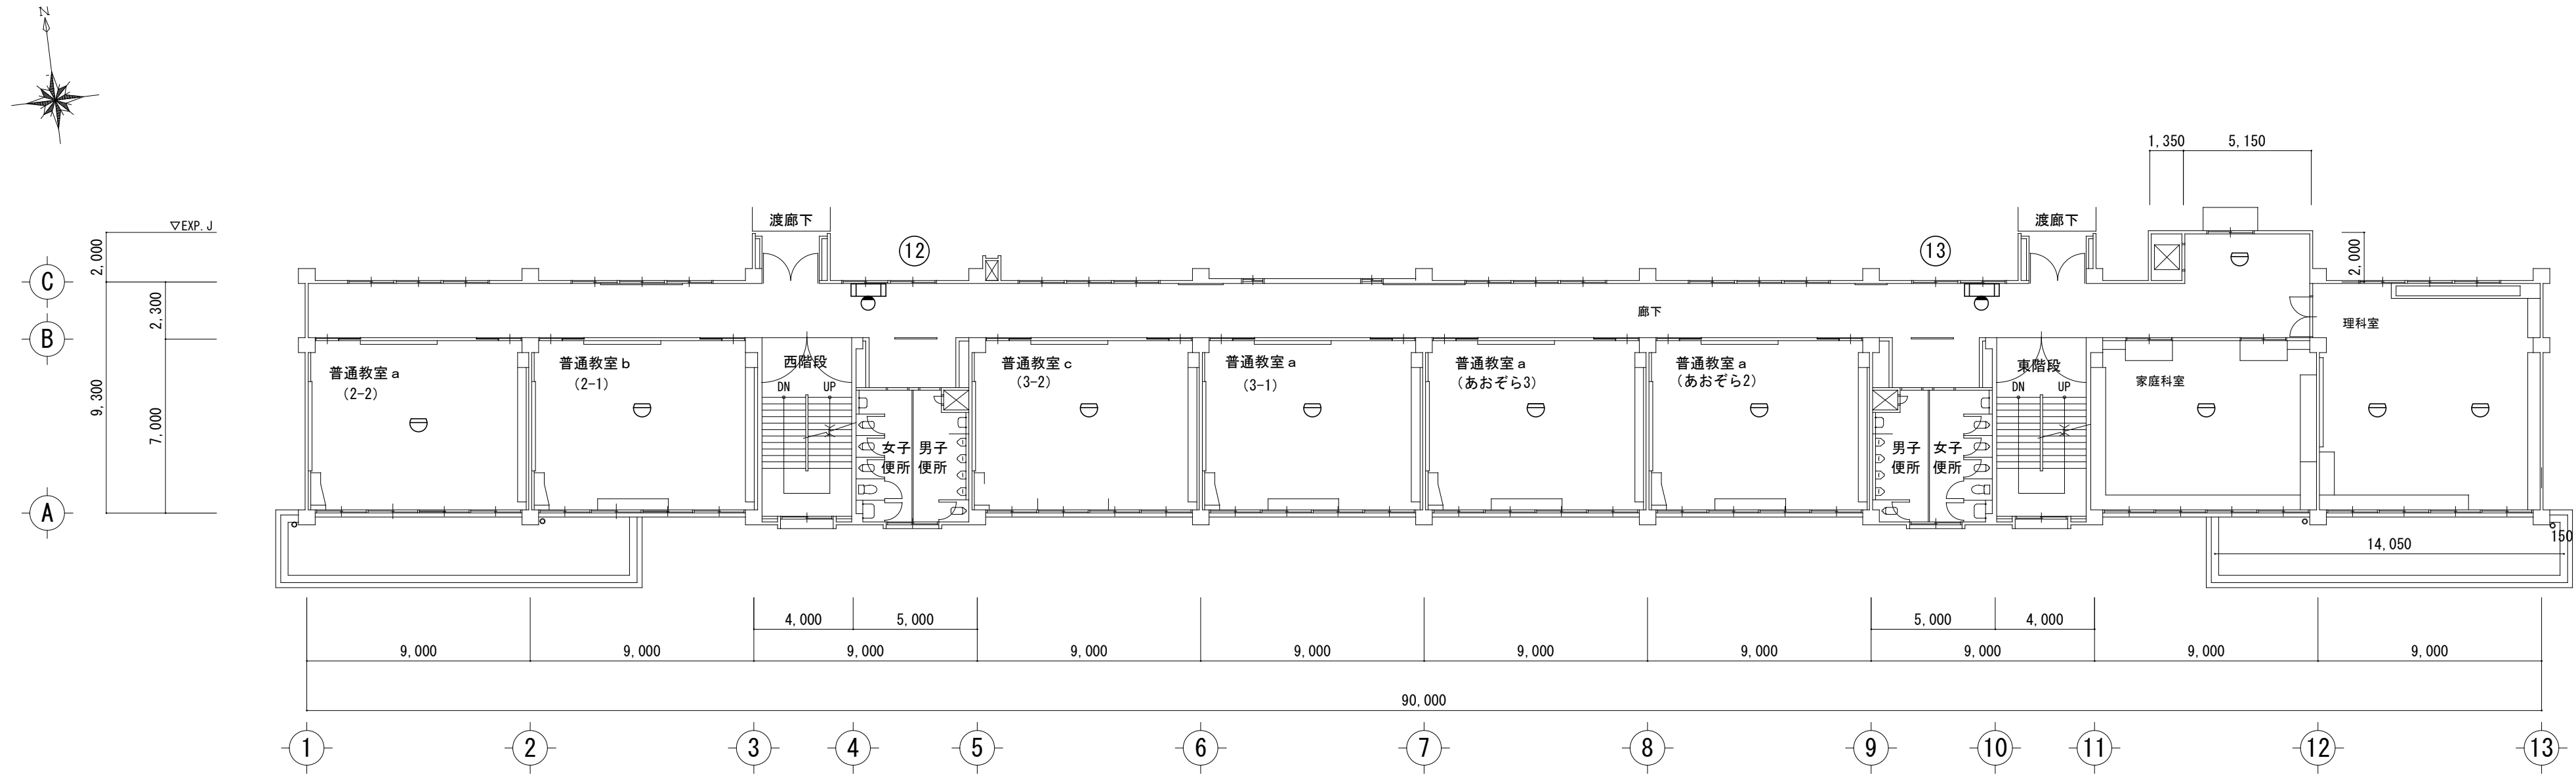


普通教室棟 2階平面図 S=1/200

特記事項	株式会社 森本設備設計 三重県津市夢が丘1丁目41番地8	年月日	工事名称	図面番号 E-24 原図：A 2
		縮尺 A2:1/200	図面名	
			普通教室棟 2階自動火災報知設備図(改修前・後)	

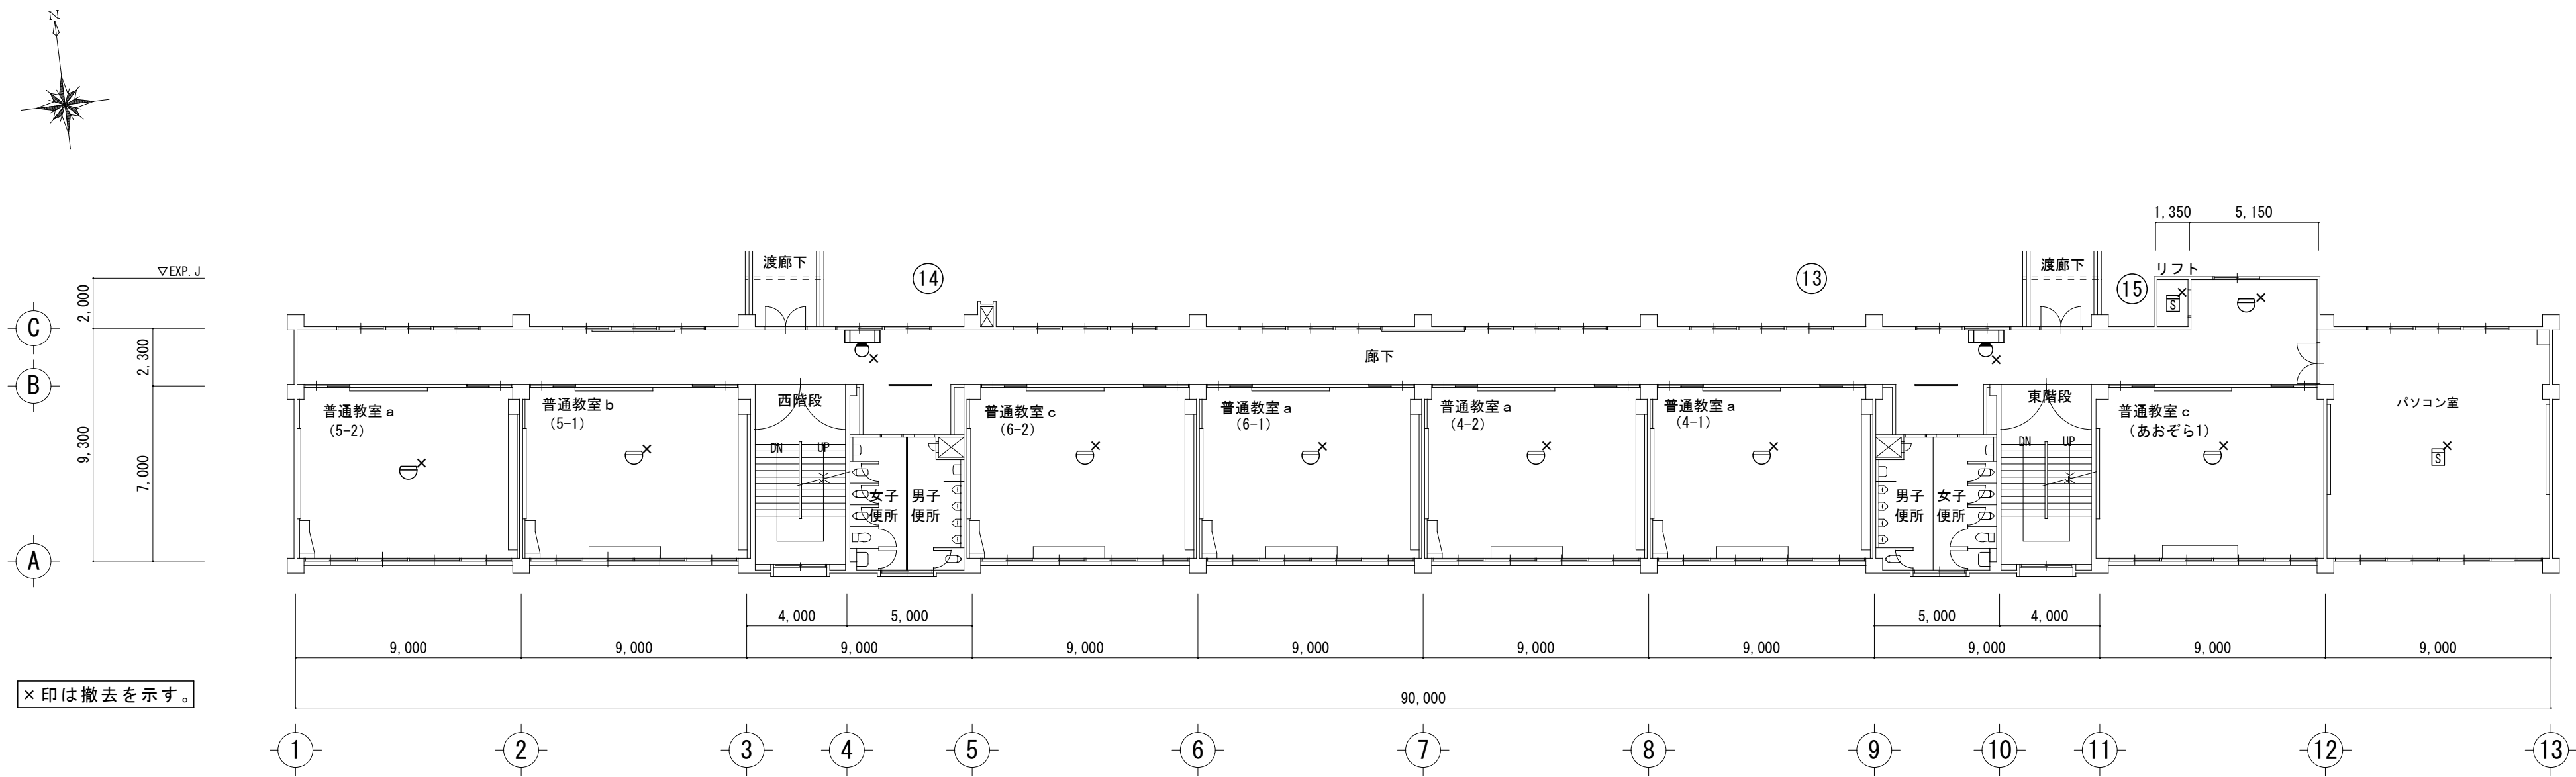



×印は撤去を示す。

普通教室棟 3階平面図 S=1/200

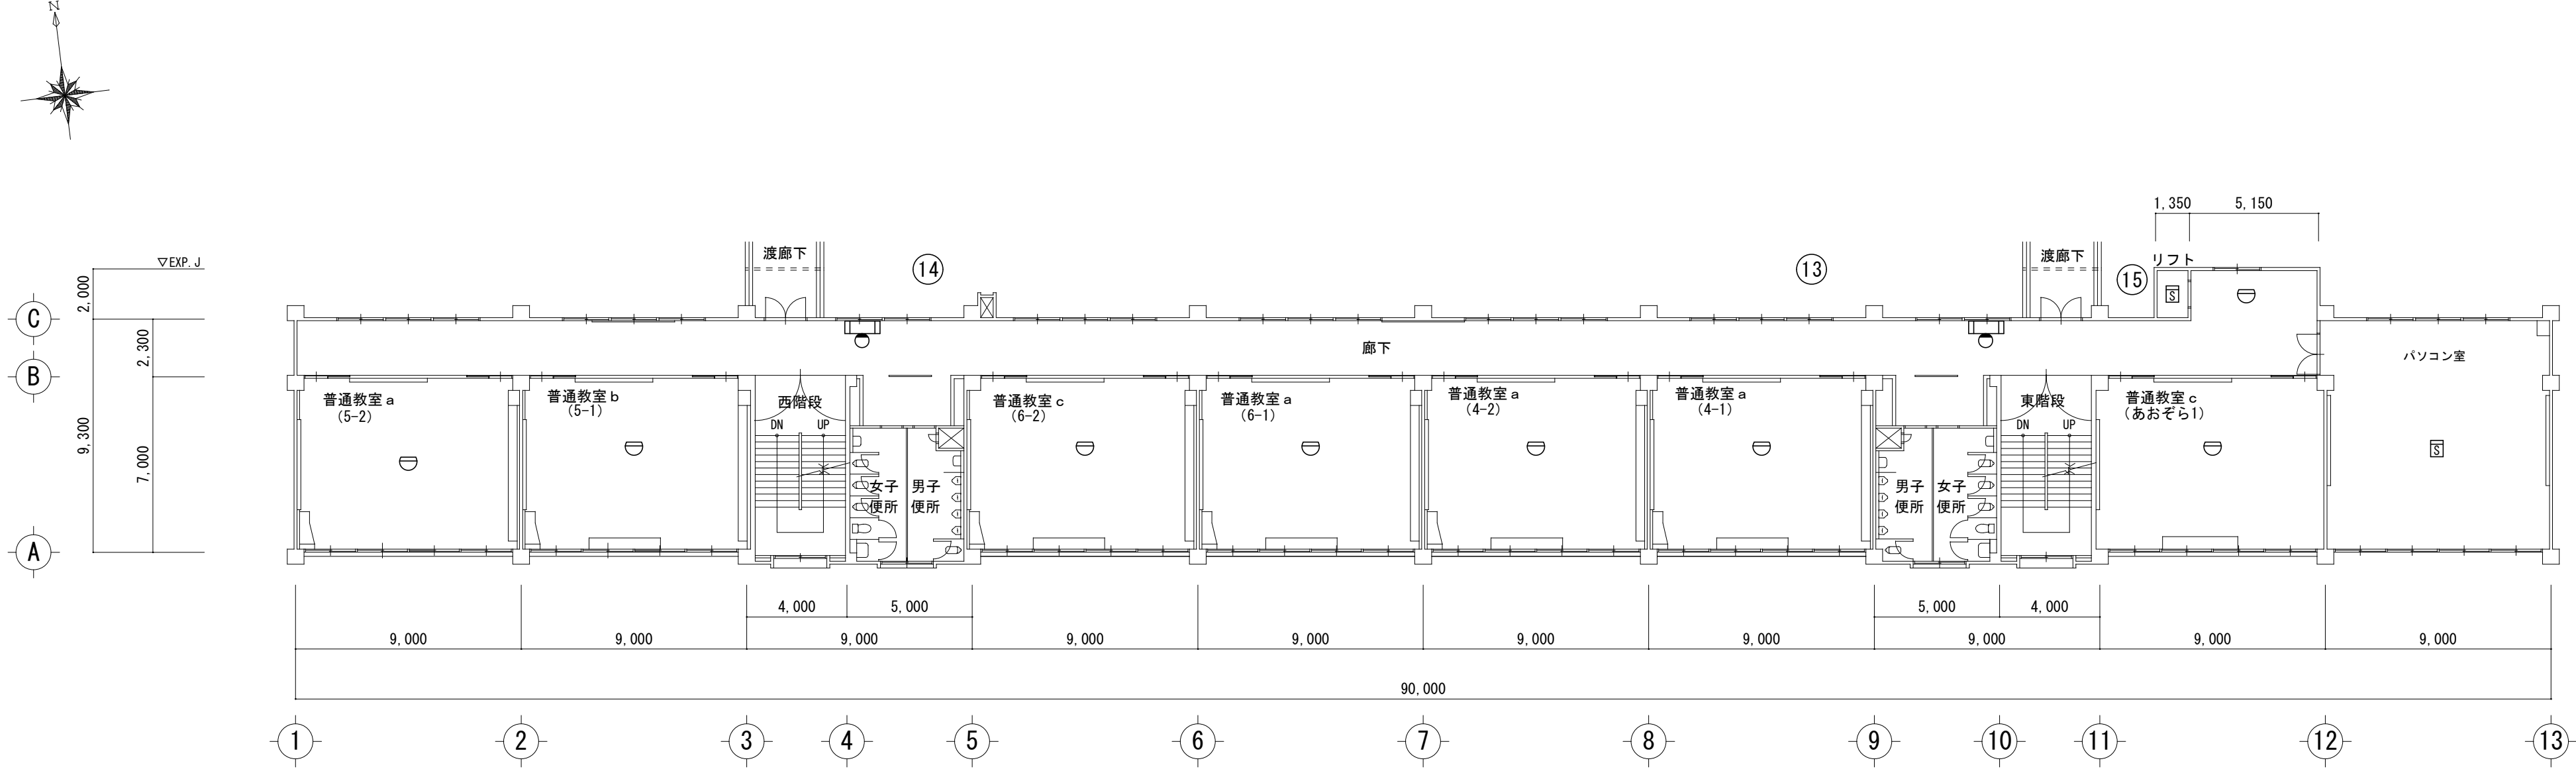


普通教室棟 3階平面図 S=1/200


特記事項	株式会社 森本設備設計 三重県津市夢が丘1丁目41番地8	年月日	工事名称	図面番号 E-25 原図：A 2
		縮尺 A2:1/200	図面名	
			普通教室棟 3階自動火災報知設備図(改修前・後)	

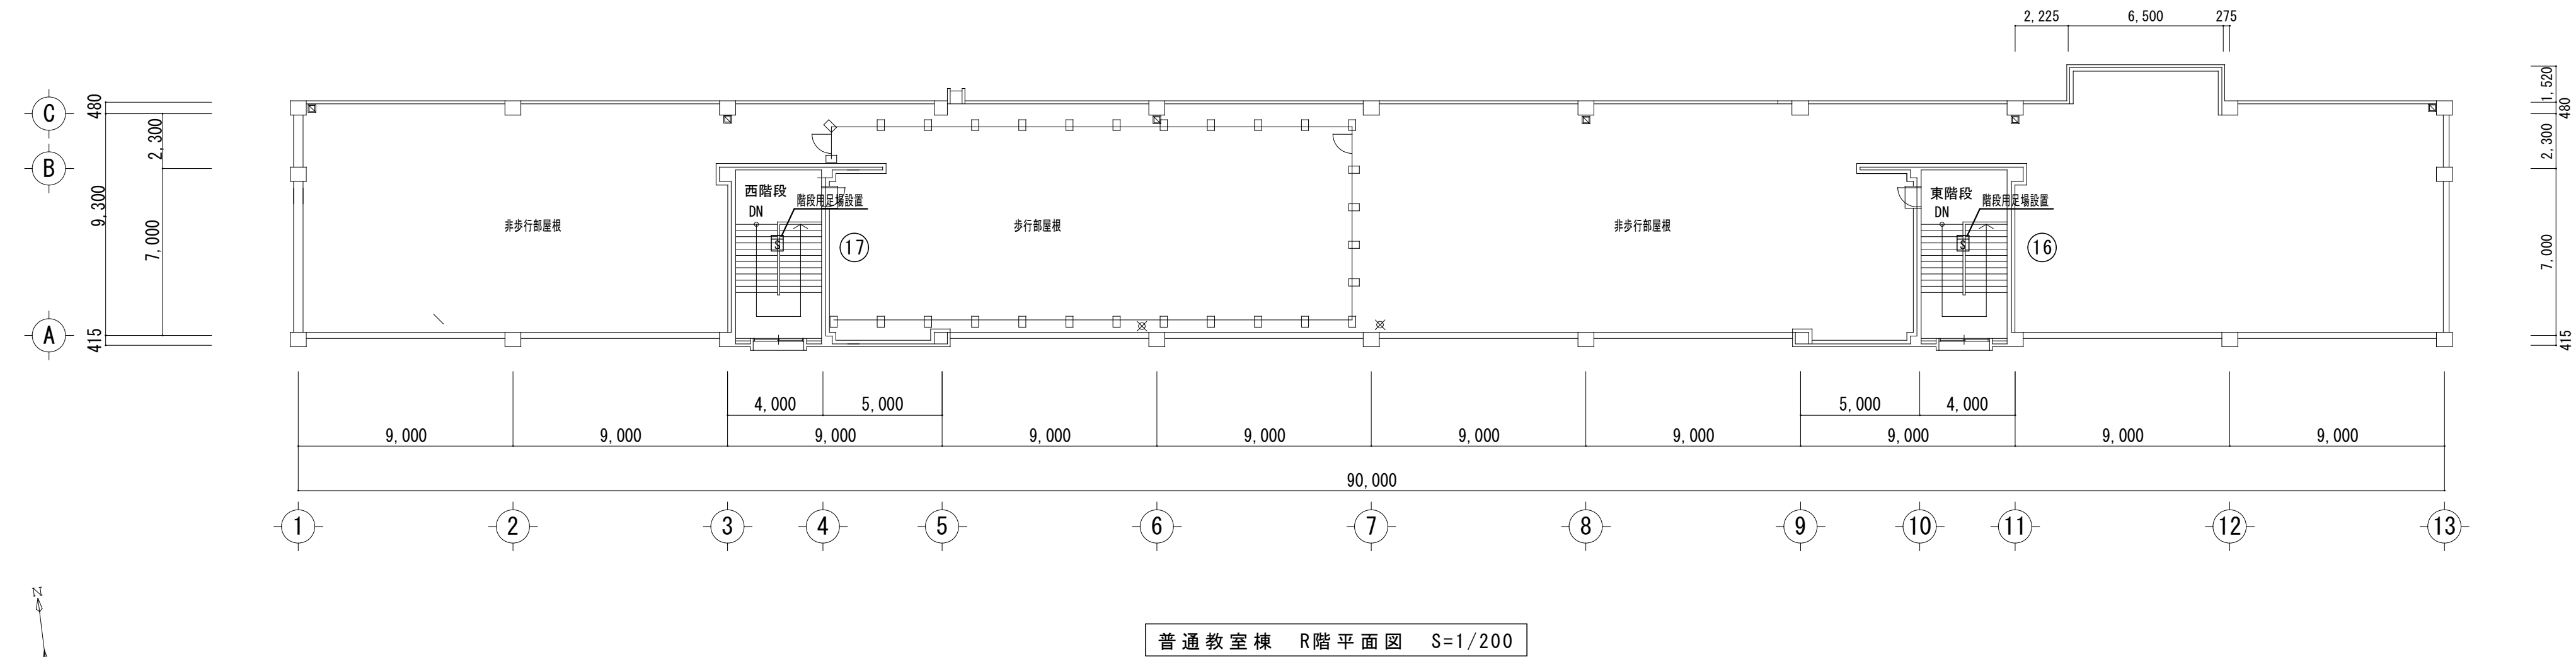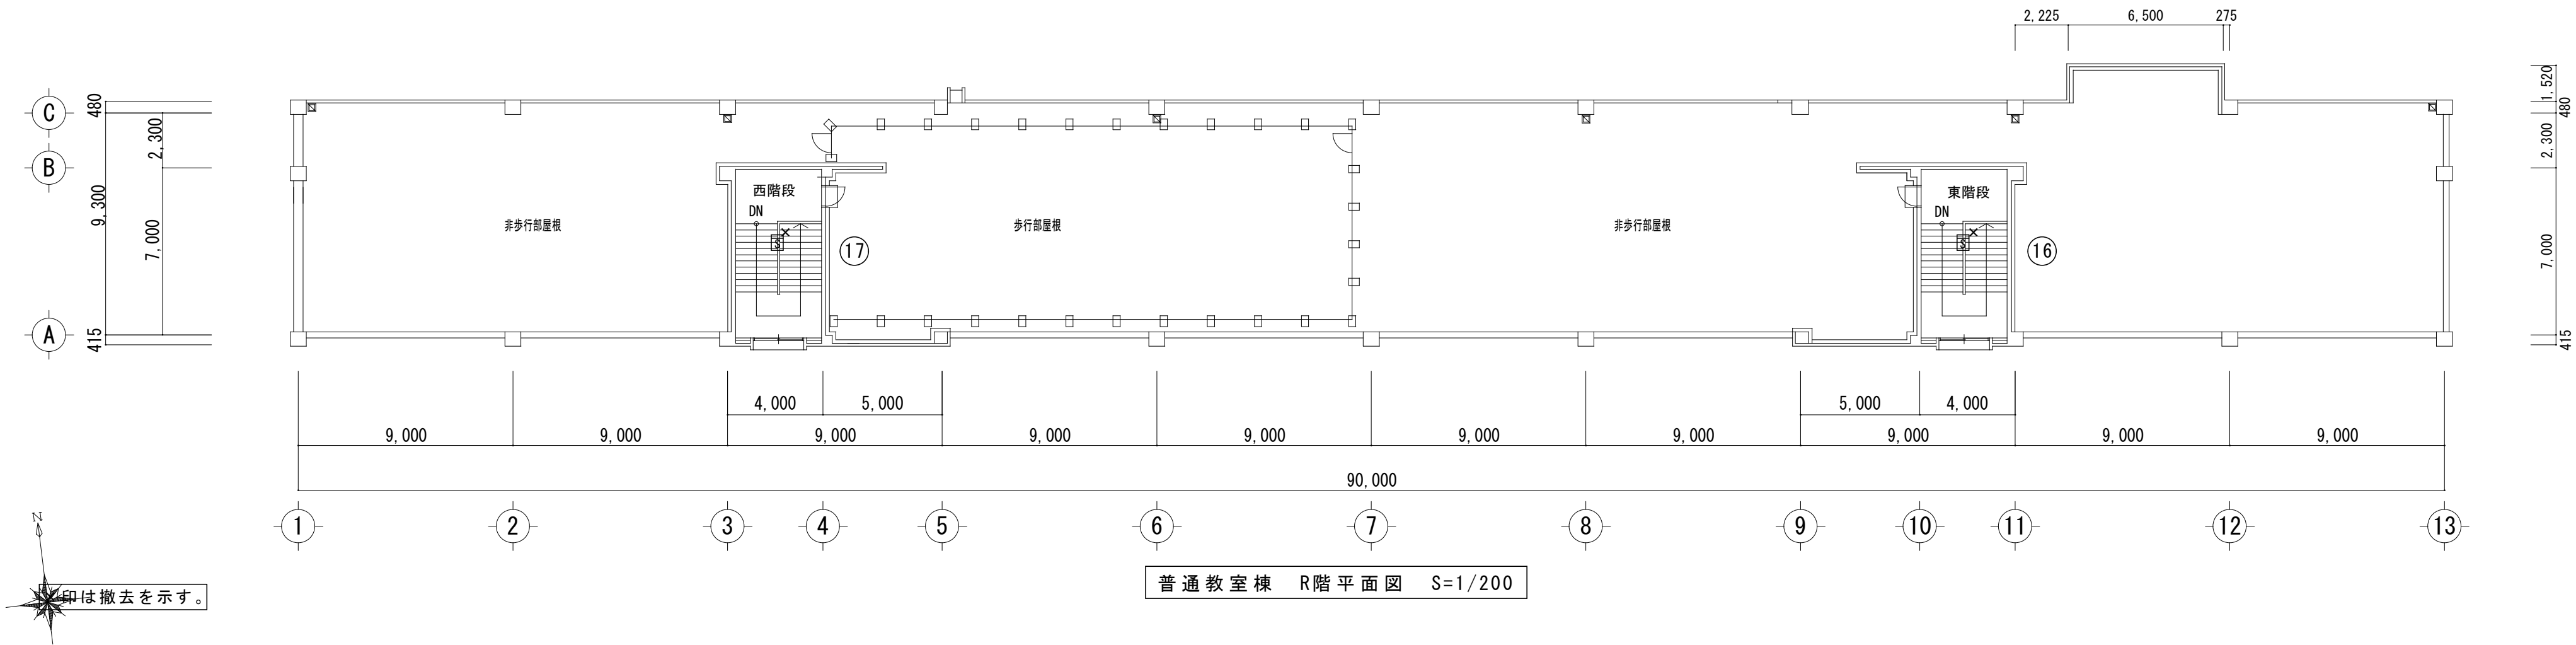

特記事項	株式会社 森本設備設計 三重県津市夢が丘1丁目41番地8	年月日	工事名称	図面番号 E-26 原図：A 2
		縮尺 A2:1/200	図面名	
			普通教室棟 R階自動火災報知設備図(改修前・後)	

 


改修前

 


屋内運動場 1階平面図 S=1/200

 改修前



改修後

 

改修後

特記事項	

株式会社 森本設備設計

三重県津市夢が丘1丁目41番地8

年月日

縮尺	A2:1/200
----	----------

工事名称

津市立修成小学校消防設備改修工事

図面名

屋内運動場 自動火災報知設備図(改修前・後)

図面番号

-27

図 : A 2

特記事項	株式会社 森本設備設計 三重県津市夢が丘1丁目41番地8	年月日	工事名称 津市立修成小学校消防設備改修工事	図面番号 E-28 原図：A 2
		縮尺 A2:1/200	図面名 屋内運動場上部 自動火災報知設備図(改修前・後)	