


設計図


平面図(1/2)

S=1:500

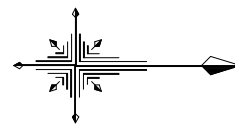

1

2

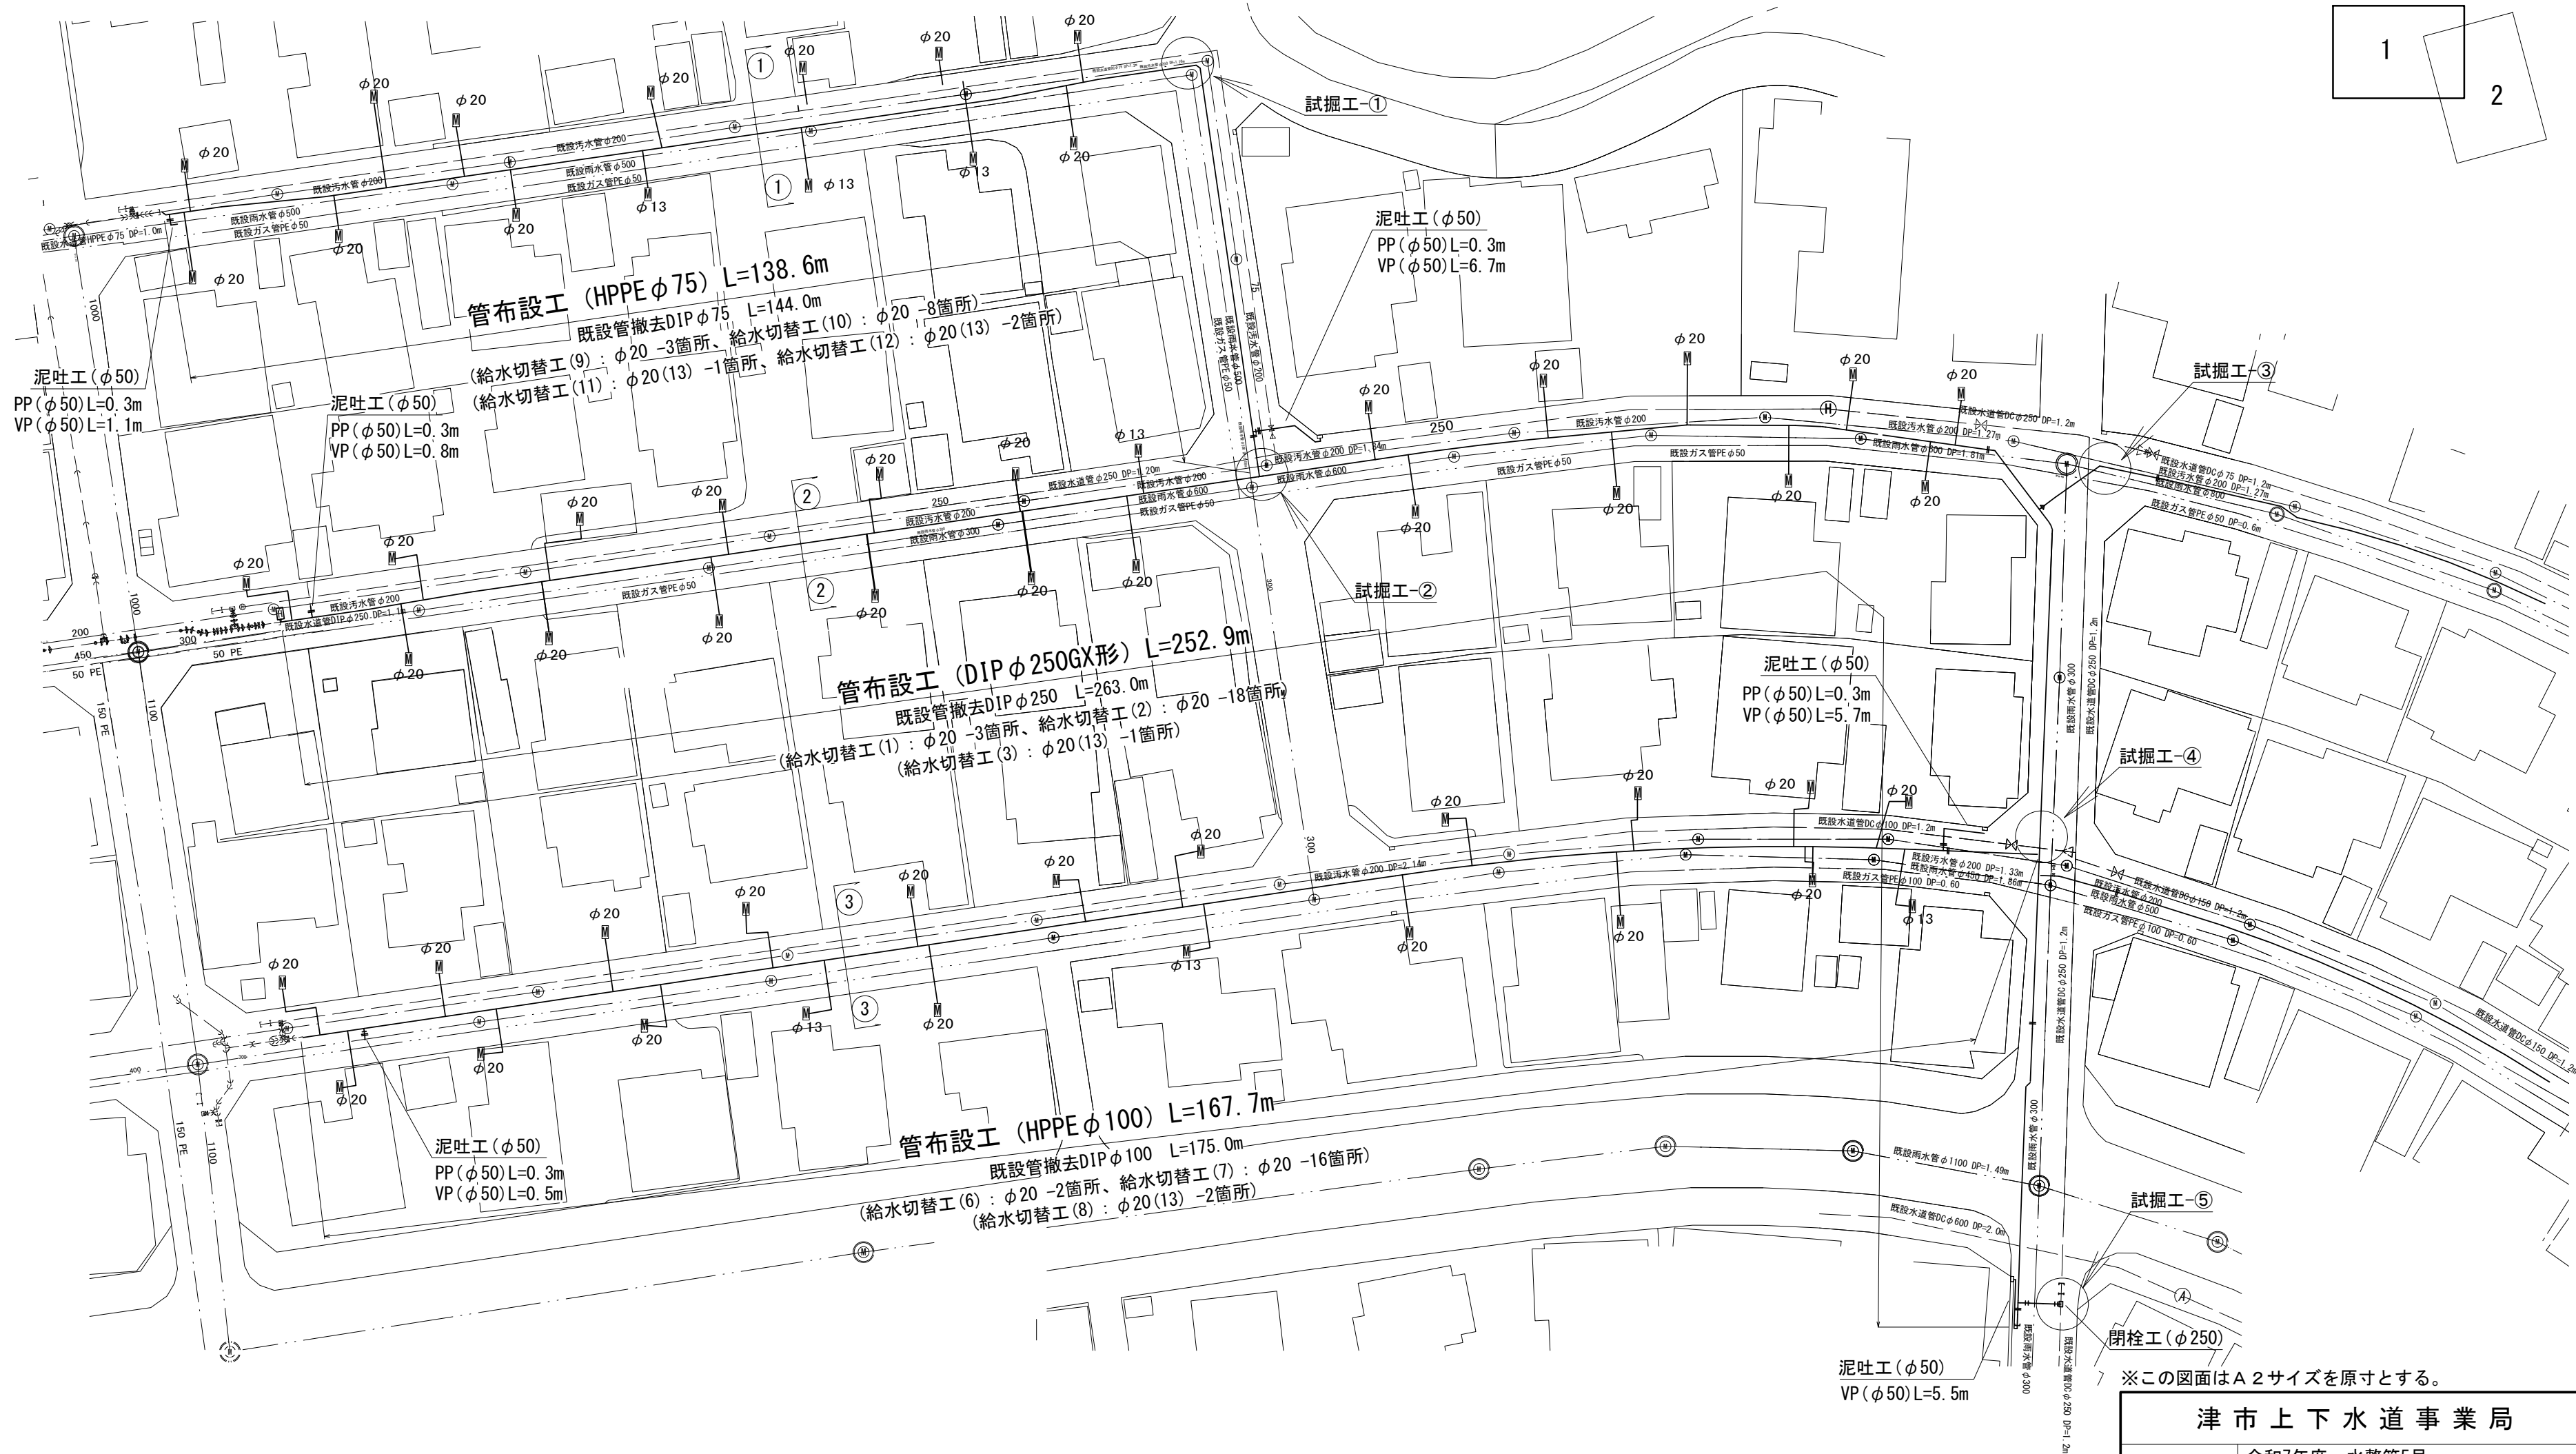

※この図面はA2サイズを原寸とする。

占用物件凡例

線種	名称
——	水道管（新設）
---	既設水道管
---	既設汚水管
---	既設ガス管
---	既設雨水管
---	既設NTT管

津市上下水道事業局

工 事 名
令和7年度 水整第5号
片田新町地内配水管布設工事

図面の種類
平面図(1/2)

縮 尺
図示 図面番号 1/14


受注者名

設 計 図


横断面図

S = 1 : 100


① - ①

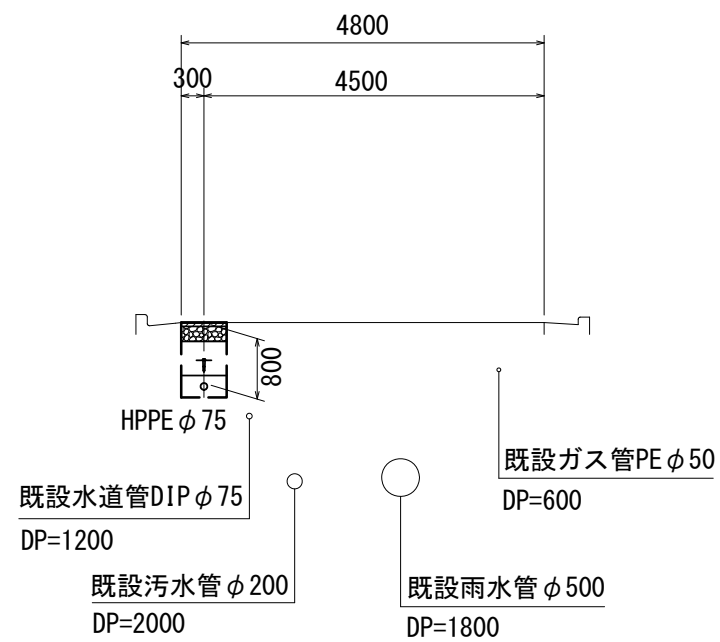


③ - ③

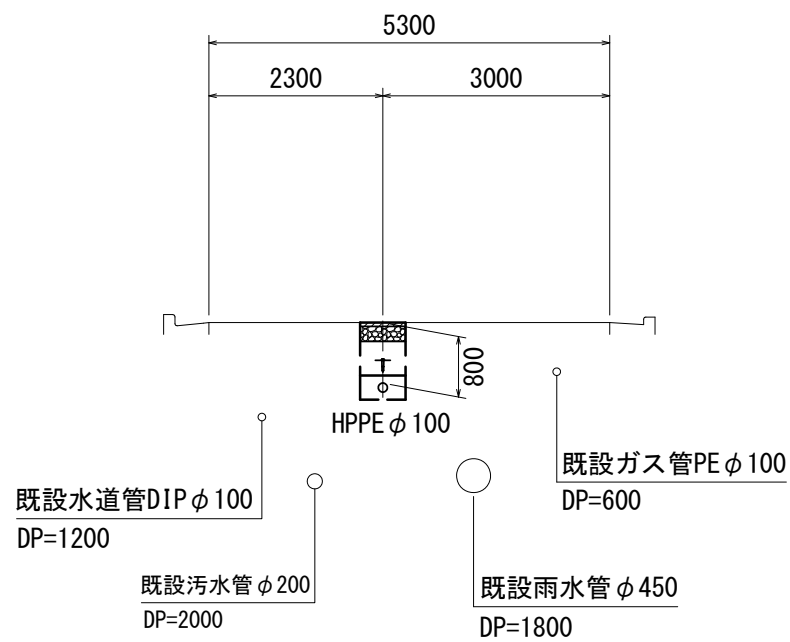


⑤ - ⑤

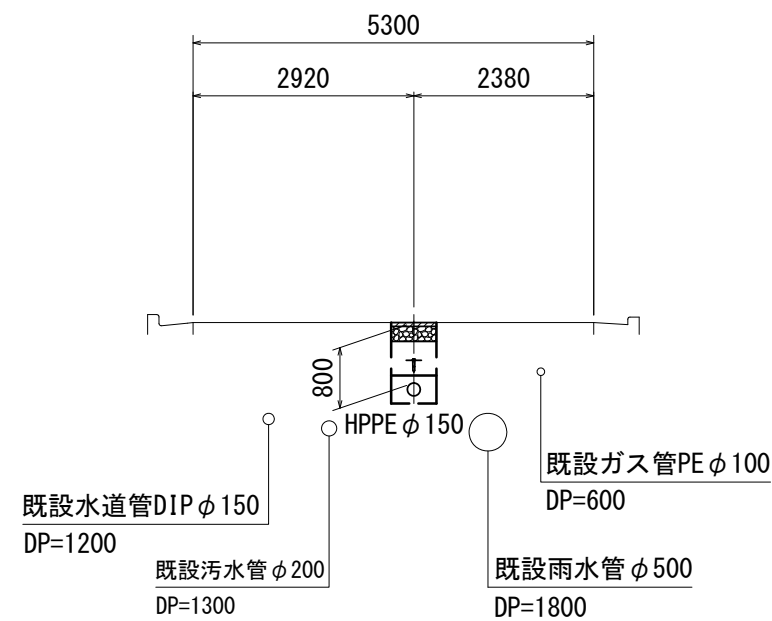

② - ②

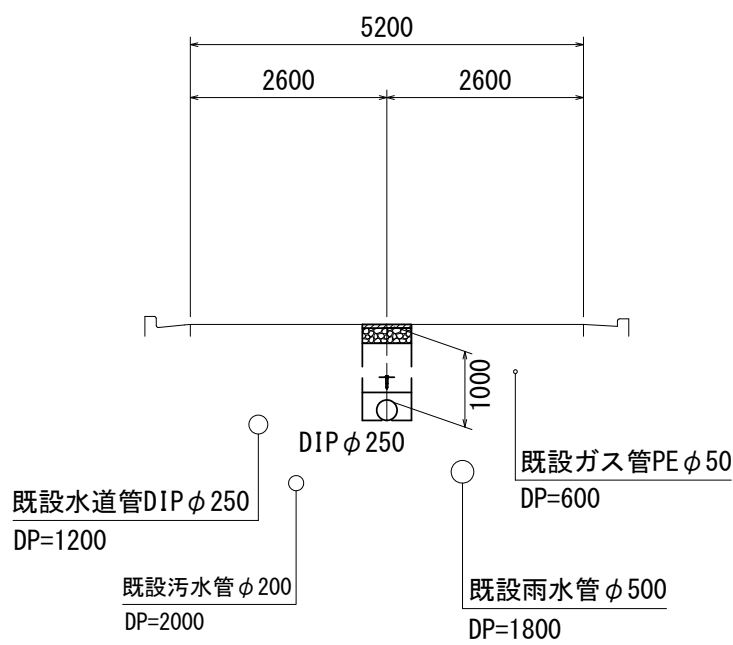

④ - ④

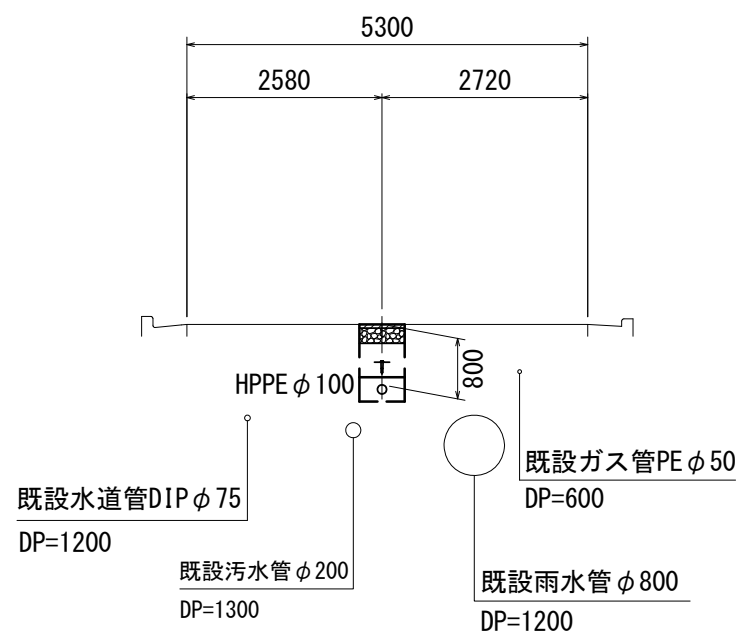

※この図面はA2サイズを原寸とする。


津 市 上 下 水 道 事 業 局			
工 事 名	令和7年度 水整第5号		
	片田新町地内配水管布設工事		
図面の種類	横断面図		
縮 尺	図示	図面番号	3/14
受注者名			

設計図

土工定規図(1/2)


S=1 : 20

HPPE φ 75

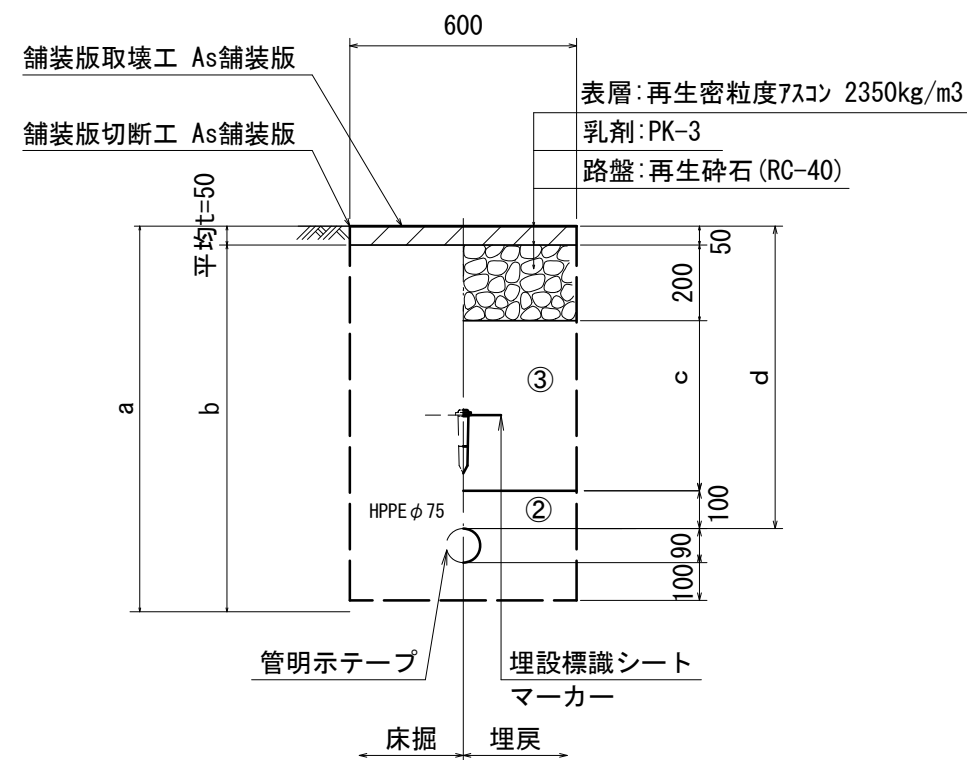


φ 75				
土被り	a	b	c	d
800	990	940	450	800
1000	1190	1140	650	1000

HPPE φ 100

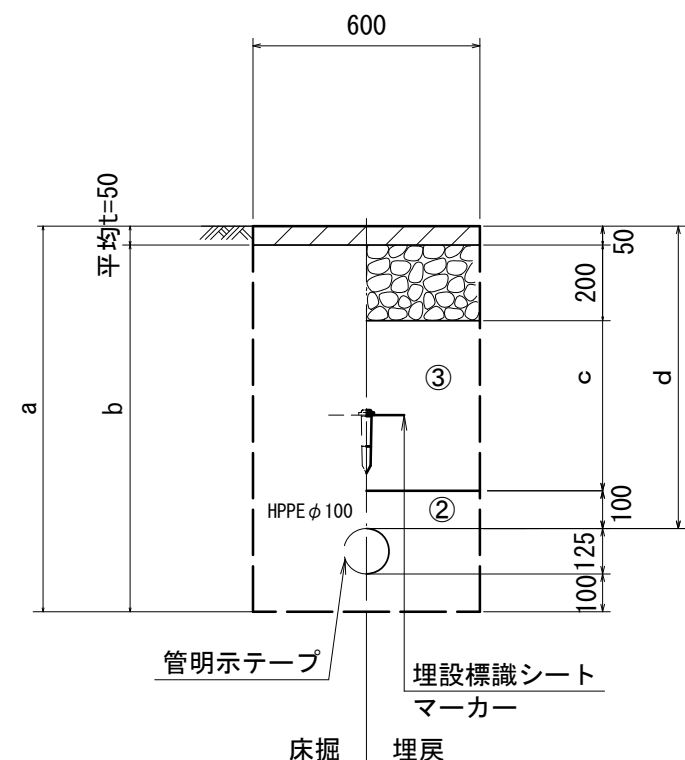


φ 100				
土被り	a	b	c	d
800	1025	975	450	800
1200	1425	1375	850	1200

泥吐管

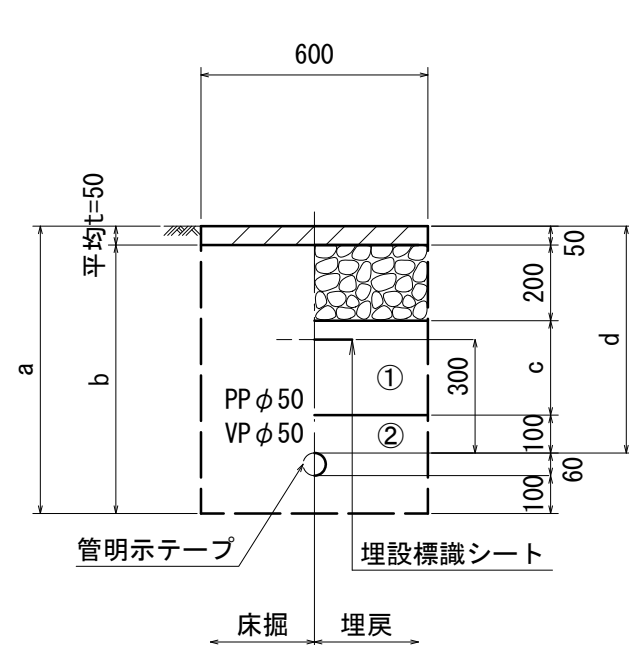


φ 50				
土被り	a	b	c	d
600	760	710	250	600

HPPE φ 150

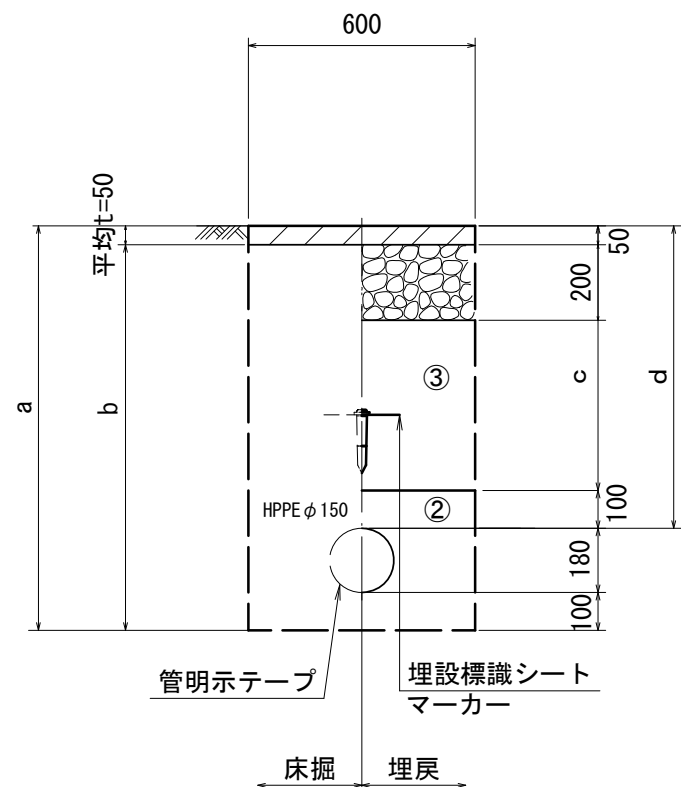


φ 150				
土被り	a	b	c	d
800	1080	1030	450	800
1200	1480	1430	850	1200

GX φ 250

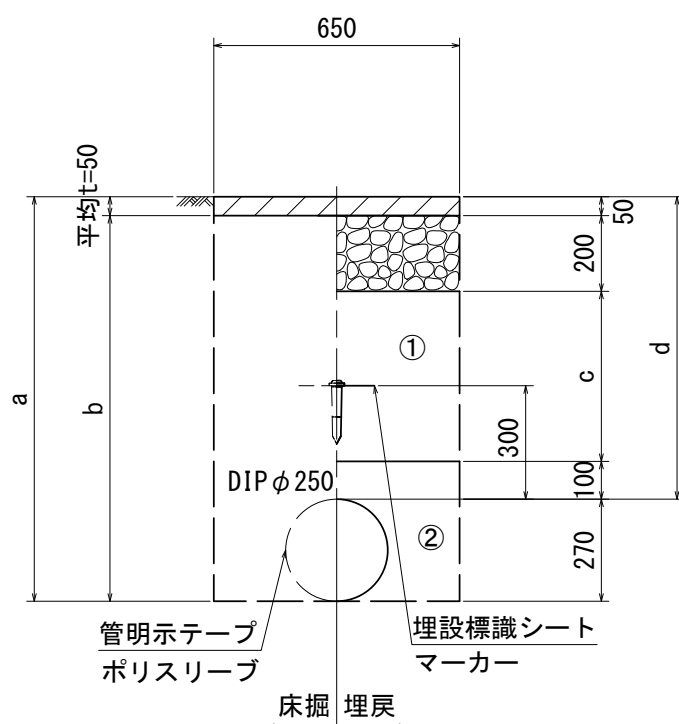

φ 250				
土被り	a	b	c	d
800	1070	1020	450	800
1000	1270	1220	650	1000
1200	1470	1420	850	1200

給水管

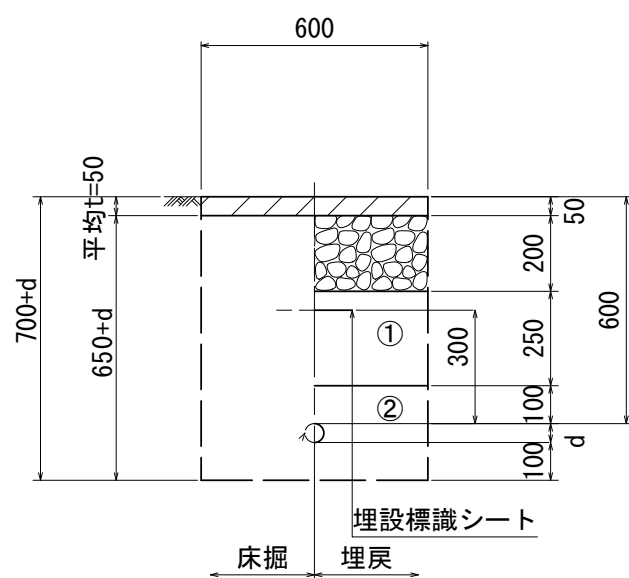

給水管外径 d	
φ 13	d = 20mm
φ 20	d = 25mm
φ 25	d = 30mm
φ 30	d = 40mm
φ 40	d = 50mm
φ 50	d = 60mm

※この図面はA 2サイズを原寸とする。


津市上下水道事業局			
工 事 名	令和7年度 水整第5号		
	片田新町地内配水管布設工事		
図面の種類	土工定規図(1/2)		
縮 尺	図示	図面番号	4/14
受注者名			

- ①・・・再生砕石 (RC-40)
- ②・・・管基礎用砂 (埋戻し用砂)

土工定規図(2/2)


S=1 : 20

既設管撤去

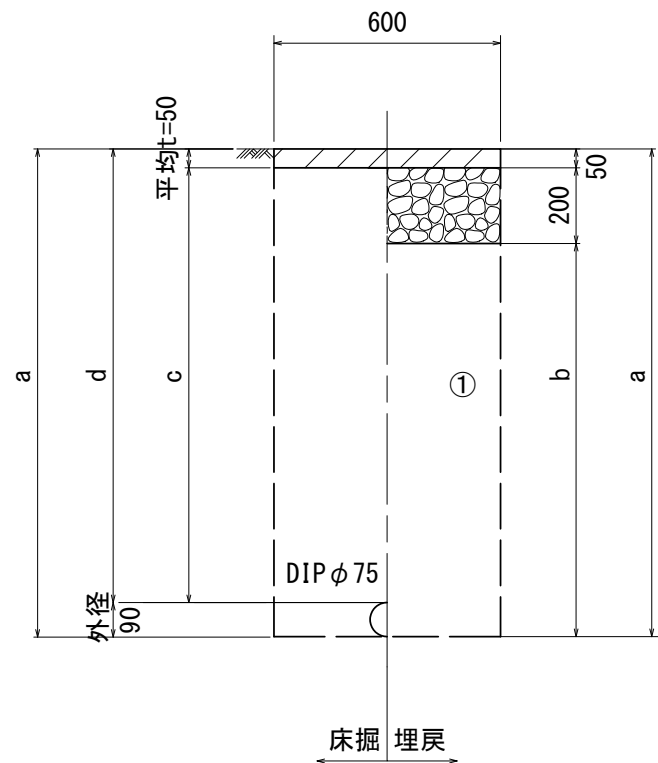


口径	土被り	a	b	c	d
φ 75	1200	1290	1040	1150	1200

既設管撤去

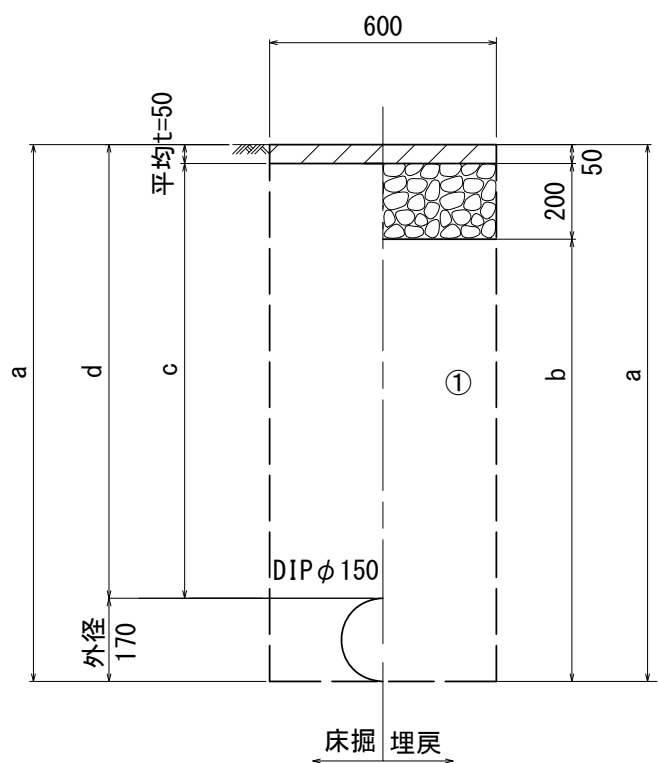


口径	土被り	a	b	c	d
φ 150	1200	1370	1120	1150	1200

既設管撤去

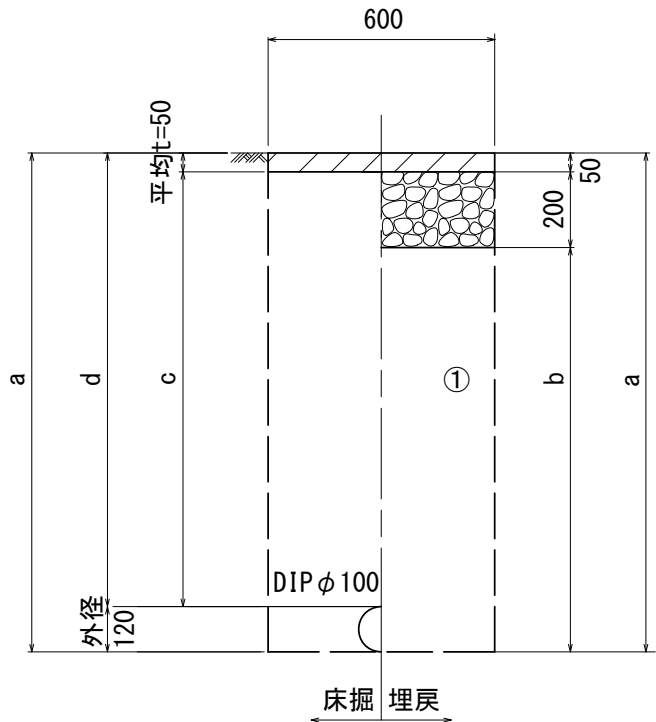

口径	土被り	a	b	c	d
φ 100	1200	1320	1070	1150	1200

既設管撤去

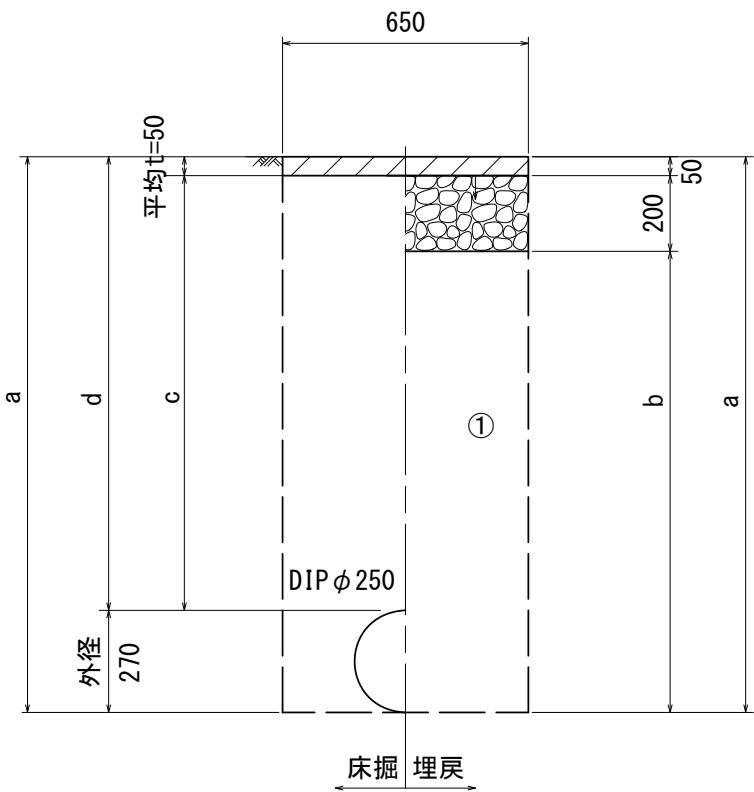

口径	土被り	a	b	c	d
φ 250	1200	1470	1220	1150	1200


- ①・・・再生碎石（RC-40）
②・・・管基礎用砂（埋戻し用砂）

※この図面はA 2サイズを原寸とする。

津 市 上 下 水 道 事 業 局			
工 事 名	令和7年度 水整第5号		
	片田新町地内配水管布設工事		
図面の種類	土工定規図(2/2)		
縮 尺	図示	図面番号	5/14
受注者名			

設計図


配管詳細図(1/9)

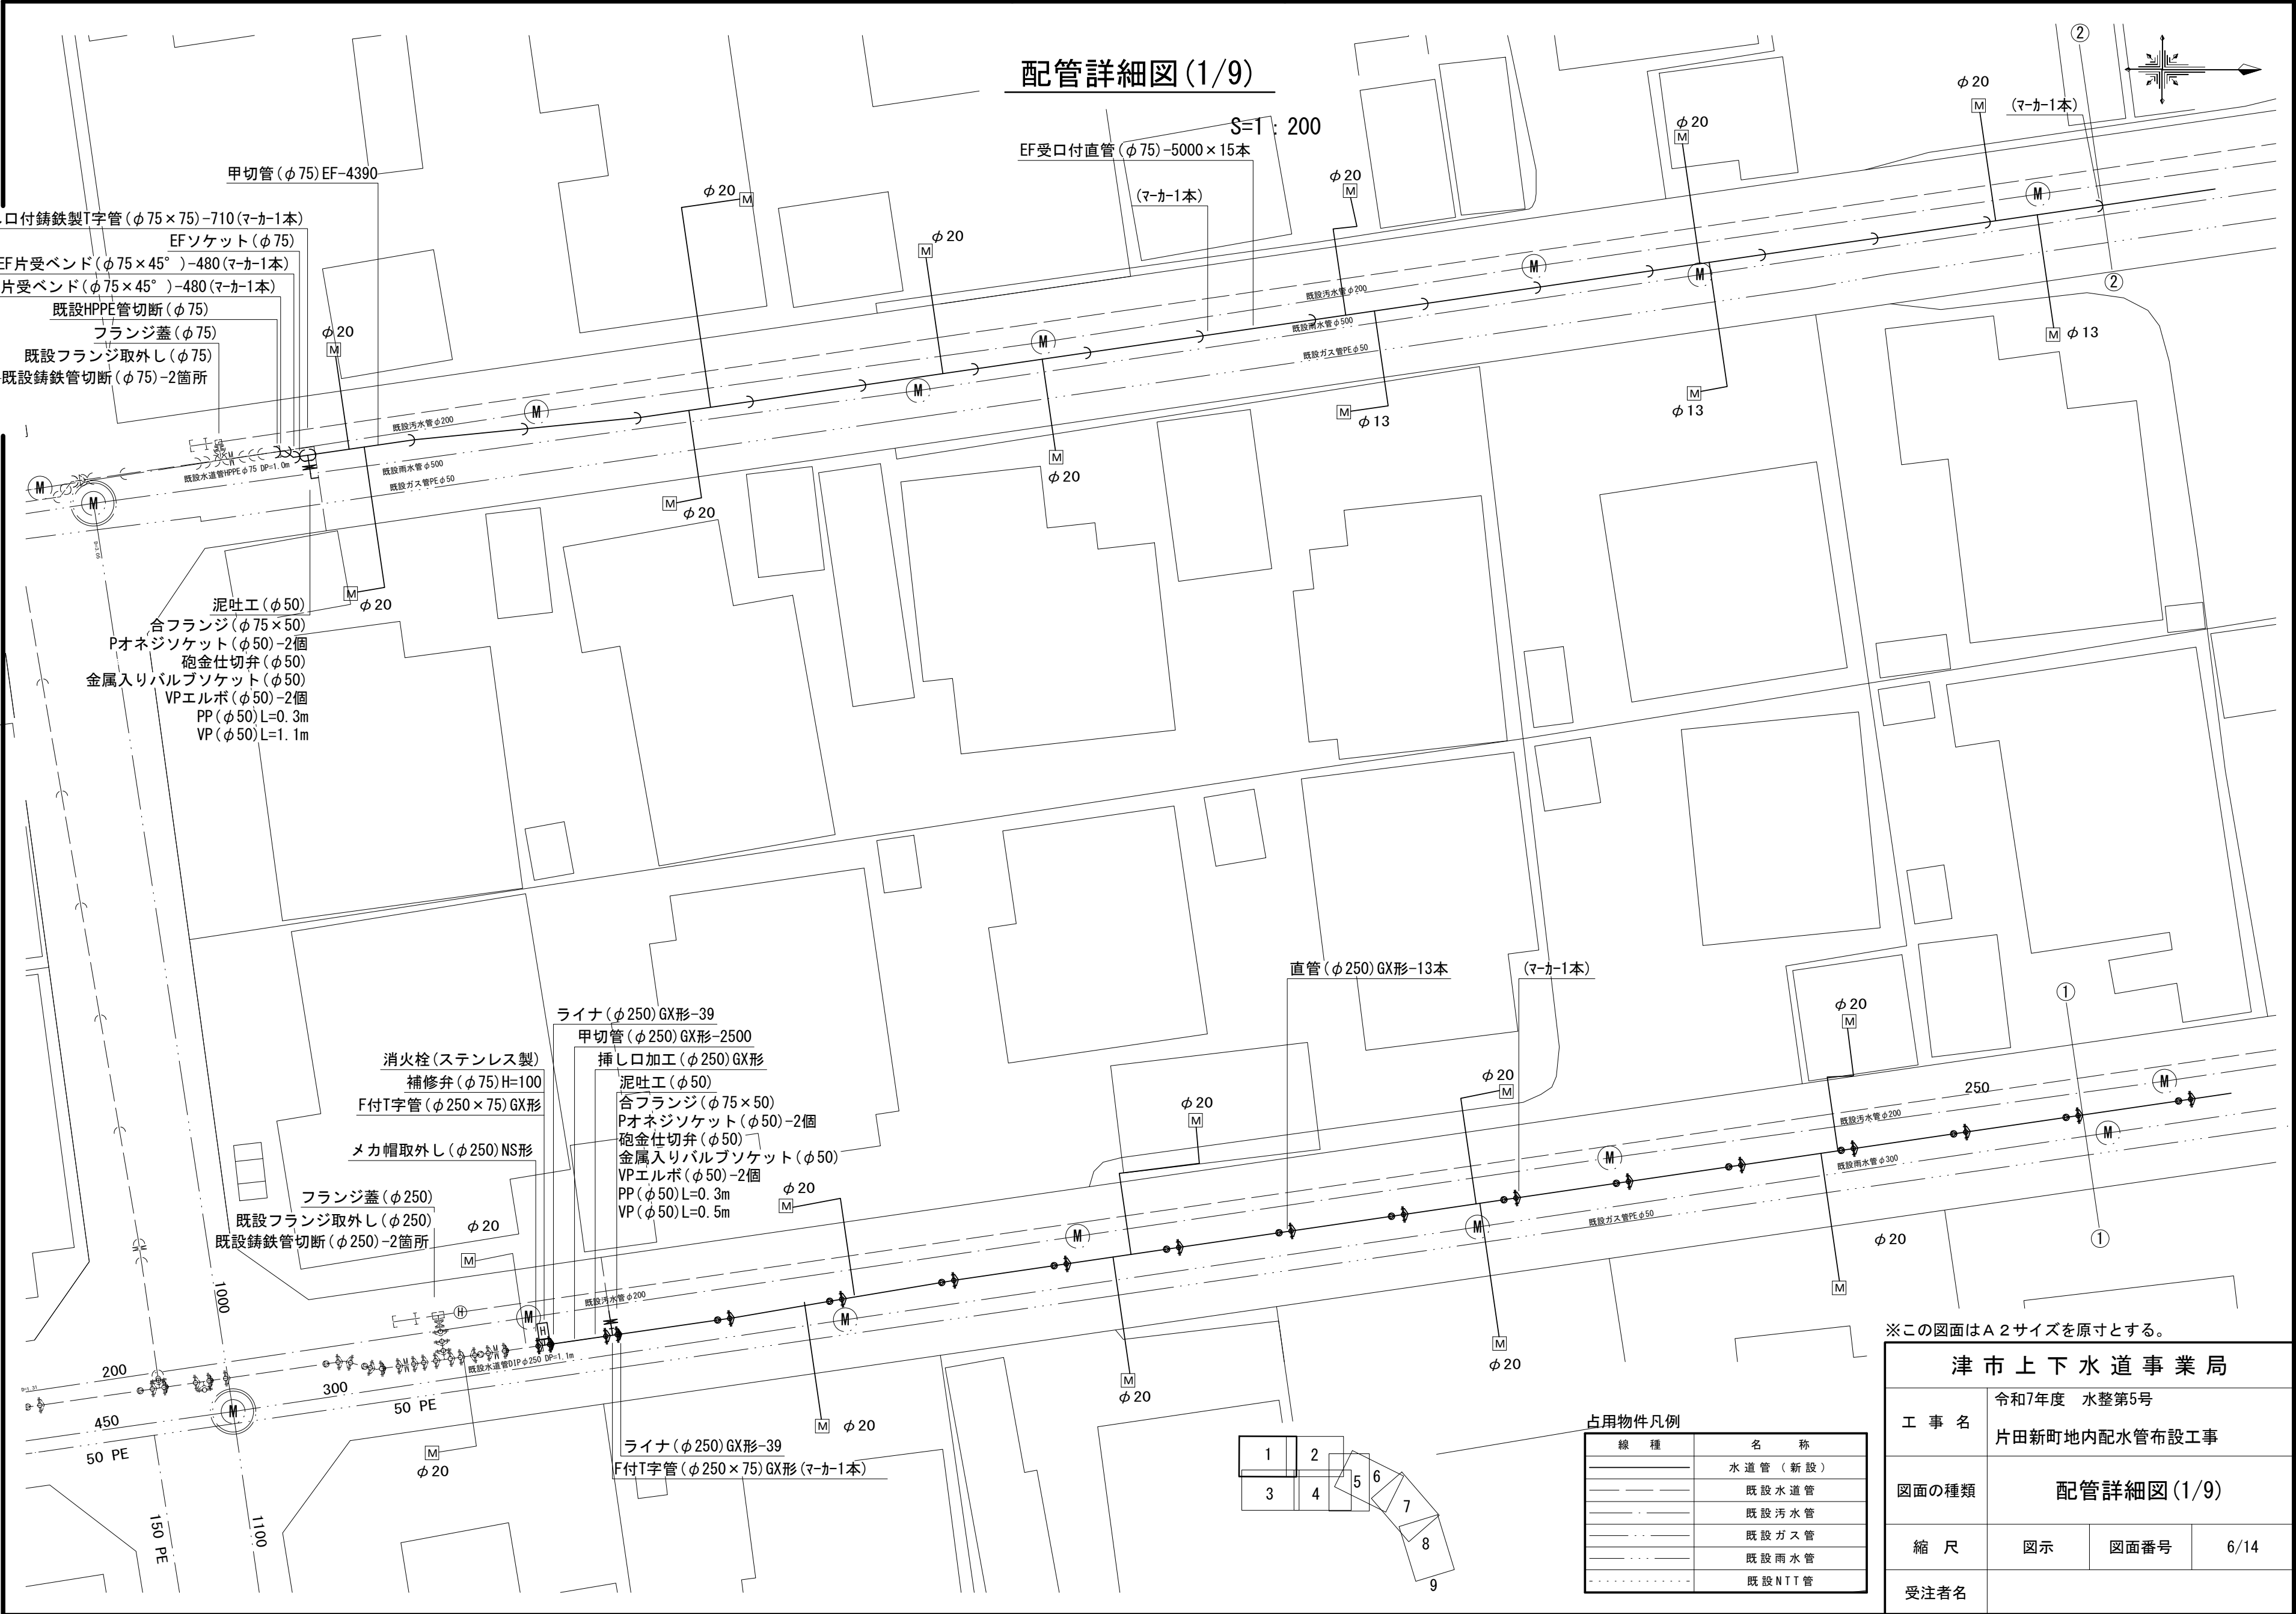

※この図面はA2サイズを原寸とする。

津市上下水道事業局			
工 事 名	令和7年度 水整第5号		
	片田新町地内配水管布設工事		
図面の種類	配管詳細図(1/9)		
縮 尺	図示	図面番号	6/14
	受注者名		




占用物件凡例	
線 種	名 称
——	水 道 管 (新 設)
---	既 設 水 道 管
---	既 設 汚 水 管
---	既 設 ガ ス 管
---	既 設 雨 水 管
---	既 設 NTT 管

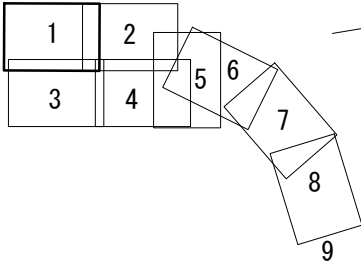

設計図

配管詳細図(2/9)


S=1 : 200

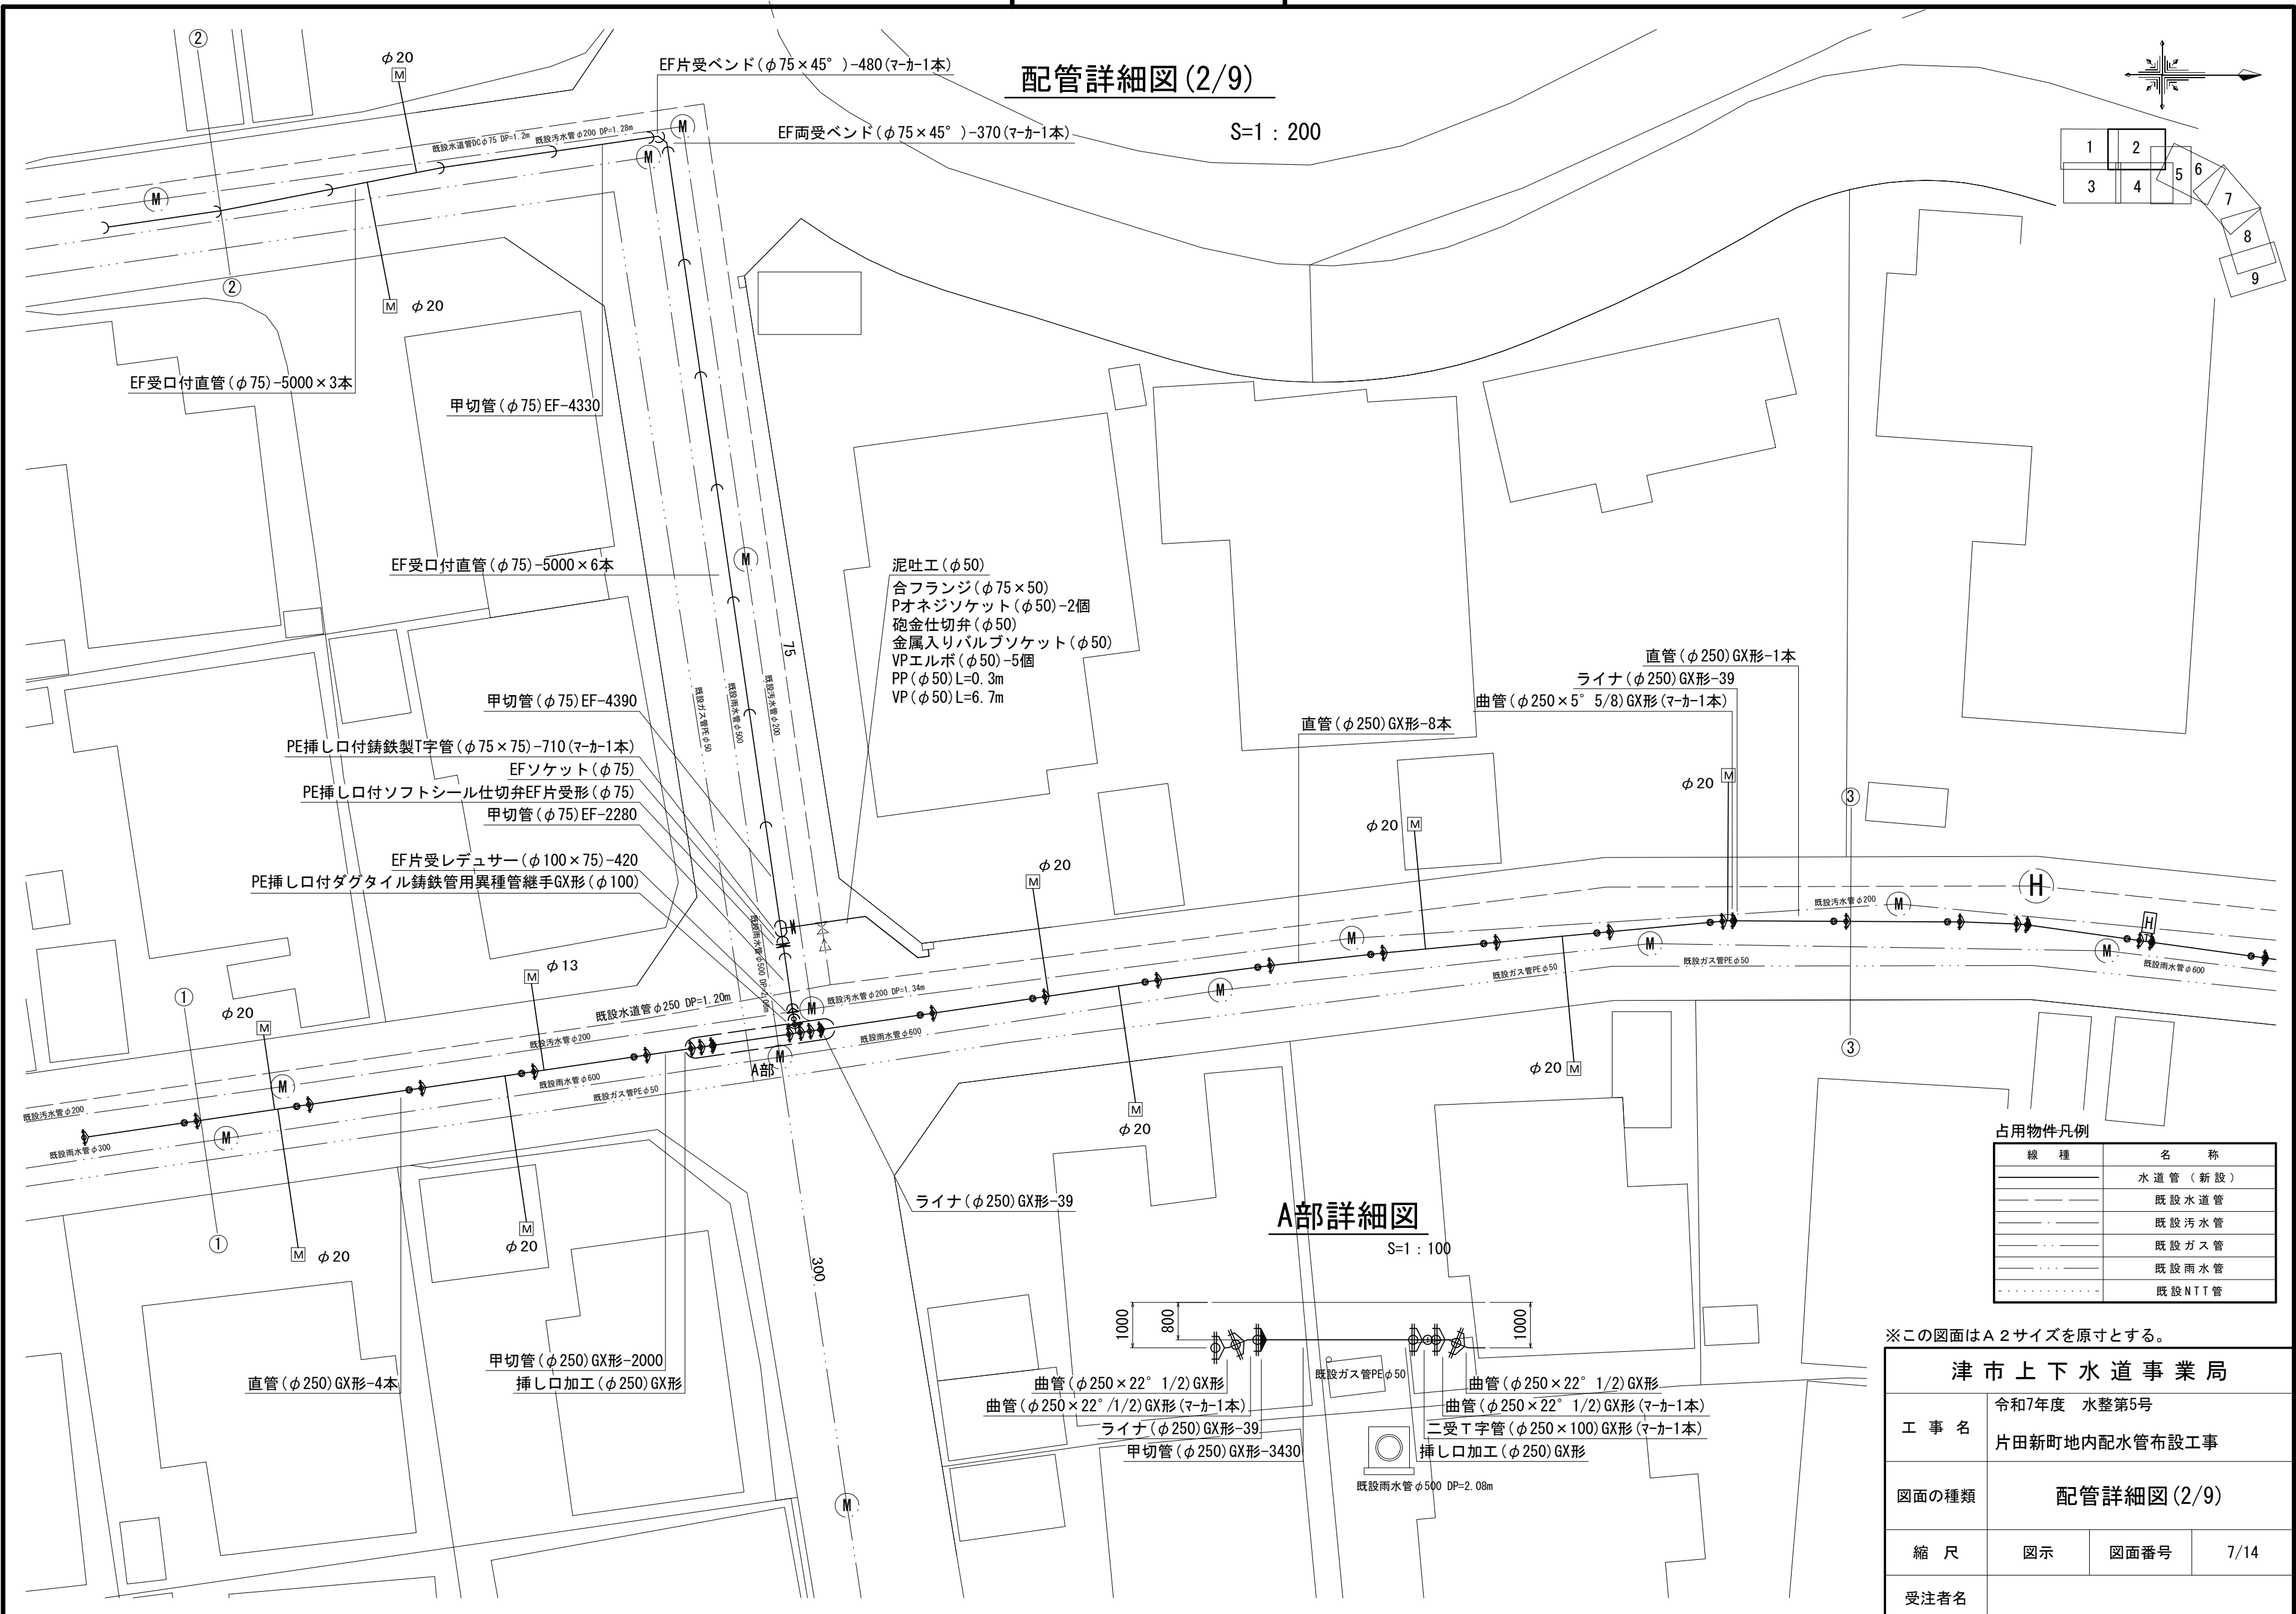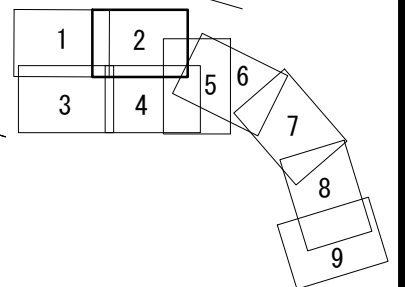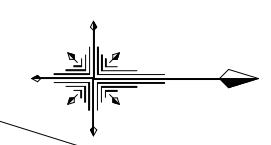

- 泥吐工 (φ 50)
合フランジ (φ 75 × 50)
Pオネジソケット (φ 50) -2個
砲金仕切弁 (φ 50)
金属入りバルブソケット (φ 50)
VPエルボ (φ 50) -5個
PP (φ 50) L=0. 3m
VP (φ 50) L=6. 7m

A部詳細図

S=1 : 100

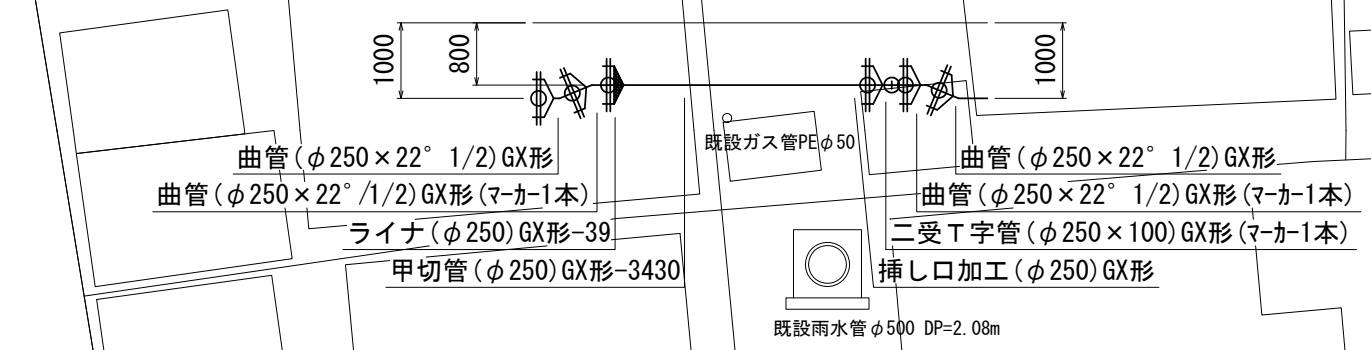

占用物件凡例

線 種	名 称
———	水道管 (新 設)
———	既 設 水 道 管
———	既 設 汚 水 管
———	既 設 ガ ス 管
———	既 設 雨 水 管
.....	既 設 N T T 管

※この図面はA2サイズを原寸とする。

津 市 上 下 水 道 事 業 局			
工 事 名	令和7年度 水整第5号		
	片田新町地内配水管布設工事		
図面の種類	配管詳細図(2/9)		
縮 尺	図示	図面番号	7/14
	受注者名		

配管詳細図 (3/9)

B部詳細図


受注者名

線 種	名 称
— — — — —	水道管（新設）
— — — — —	既設水道管
— — — — —	既設汚水管
— — — — —	既設ガス管
— — — — —	既設雨水管
— — — — —	既設NTT管

設 計 図

配管詳細図(4/9)


S=1 : 200

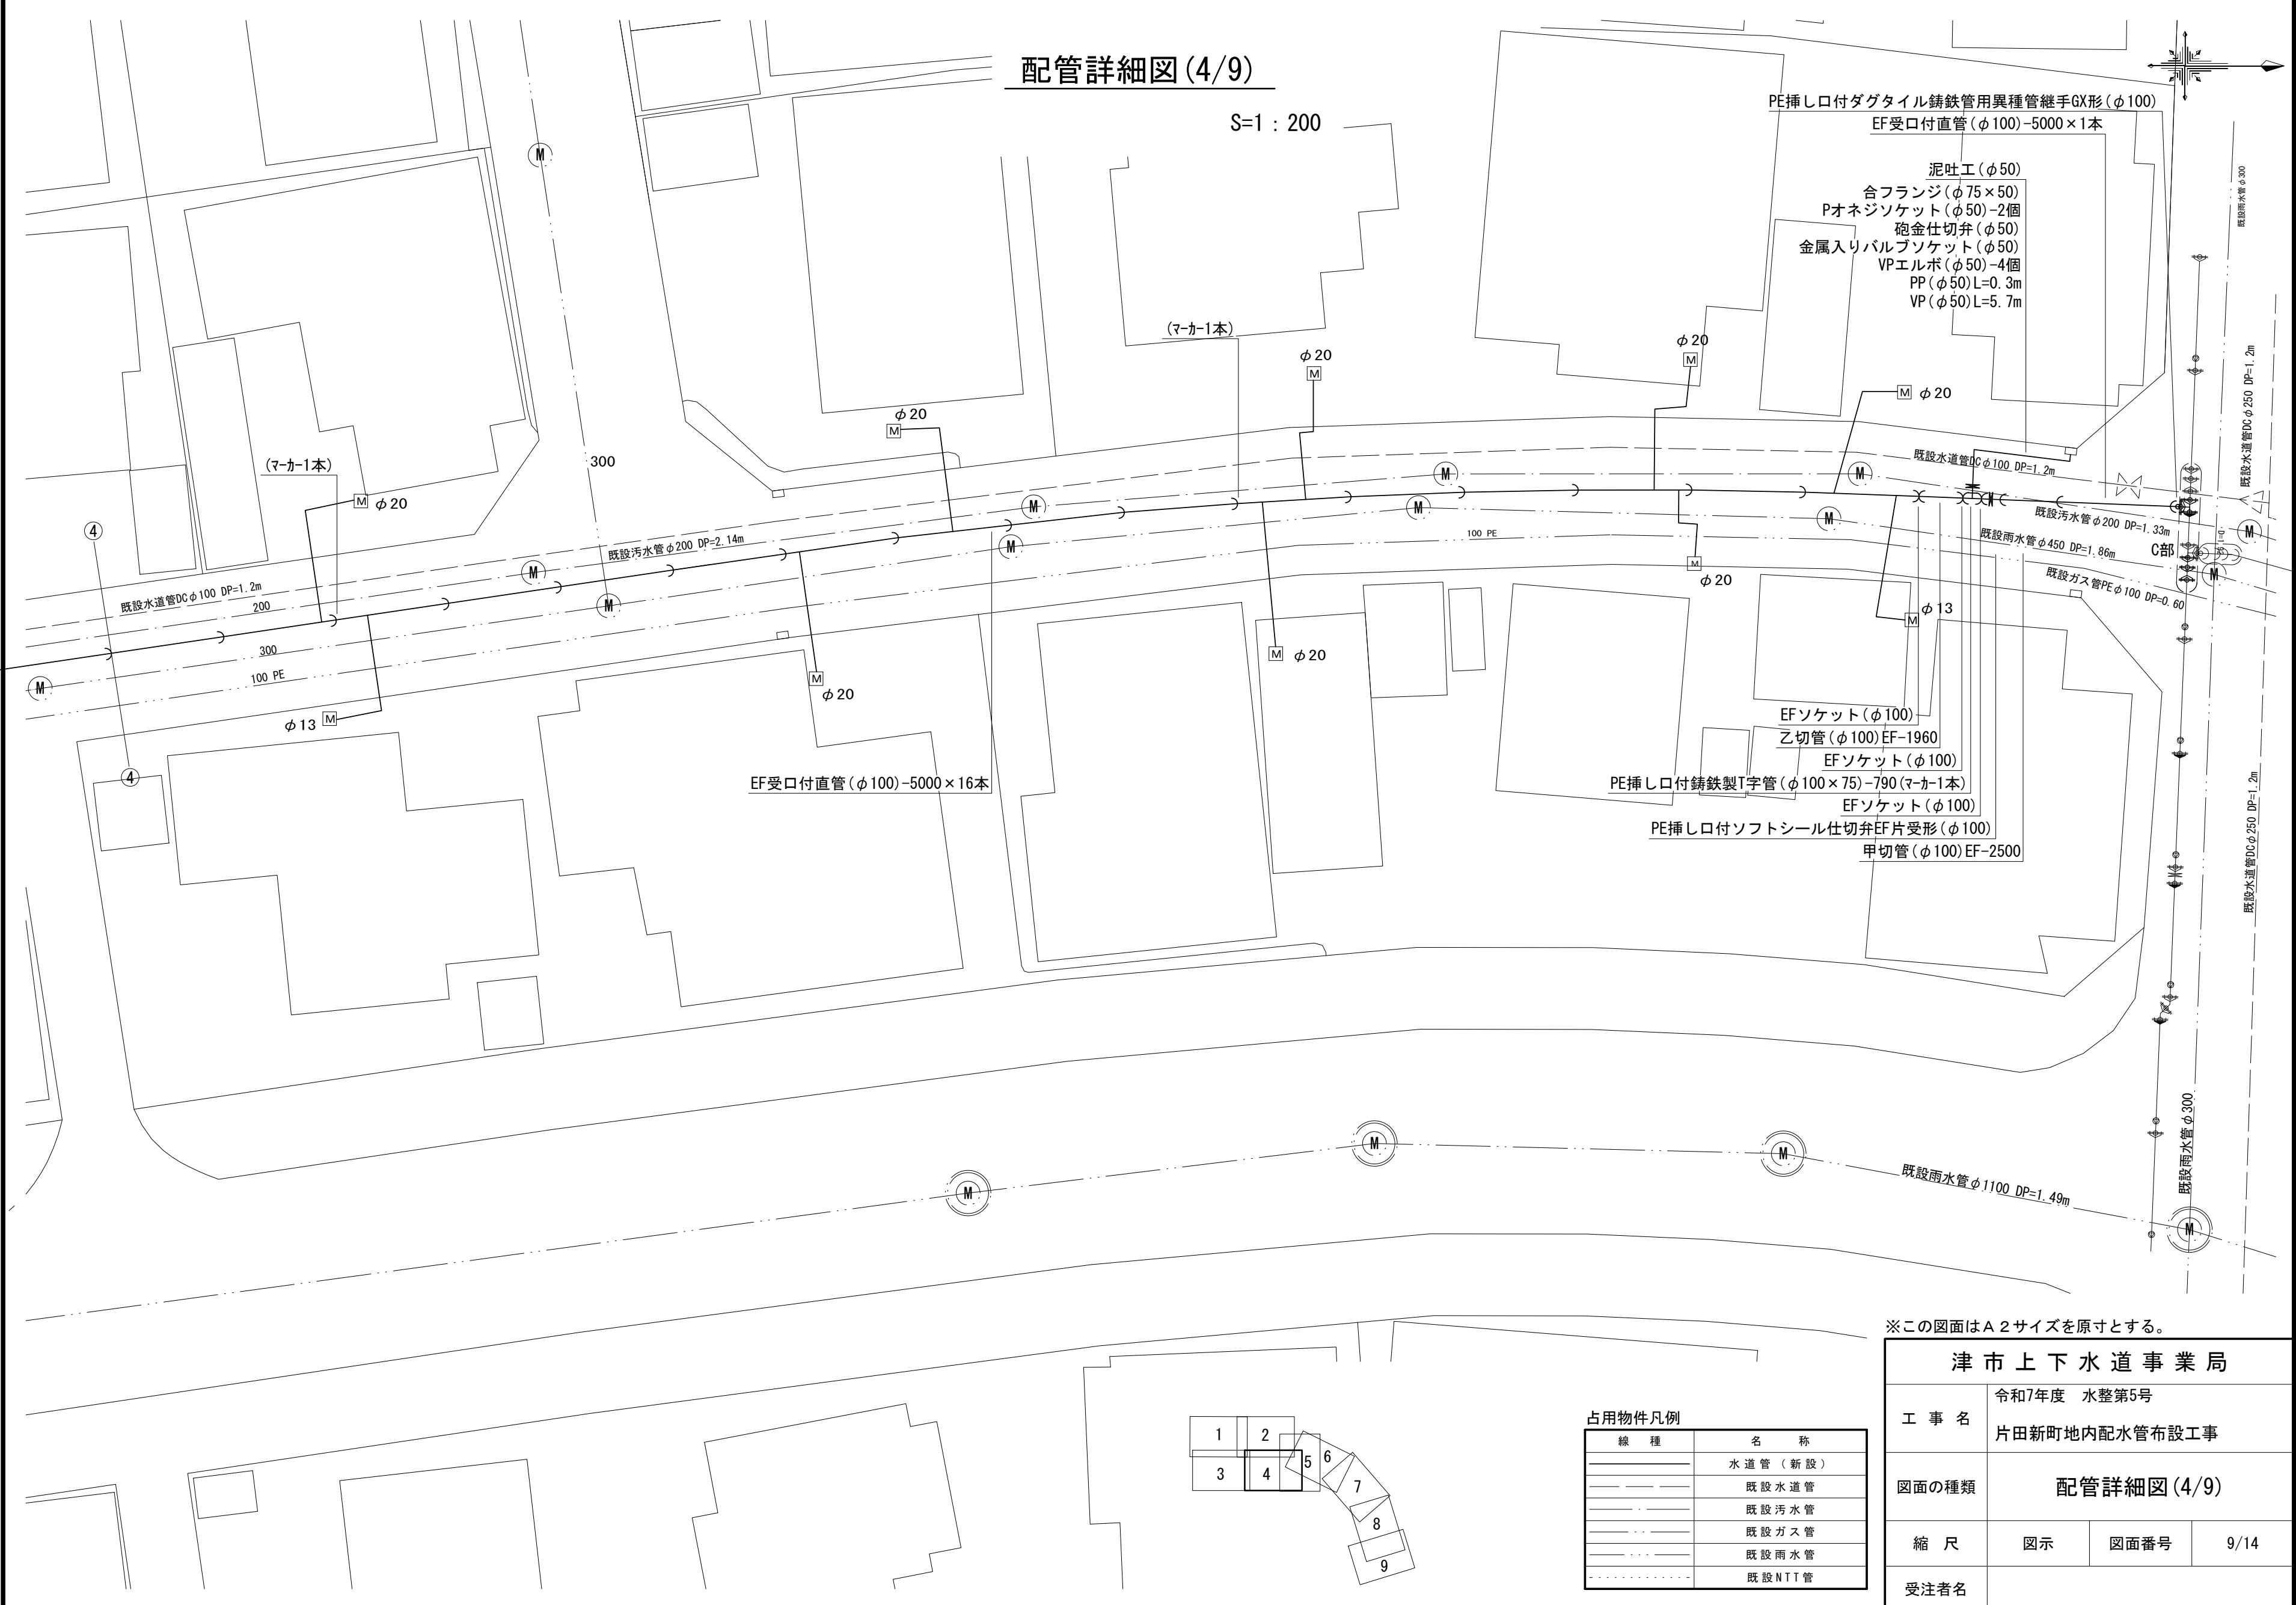

※この図面はA2サイズを原寸とする。

津市上下水道事業局			
工 事 名	令和7年度 水整第5号		
	片田新町地内配水管布設工事		
図面の種類	配管詳細図(4/9)		
縮 尺	図示	図面番号	9/14
	受注者名		

占用物件凡例	
線 種	名 称
———	水道管（新設）
———	既設水道管
———	既設汚水管
———	既設ガス管
———	既設雨水管
———	既設NTT管

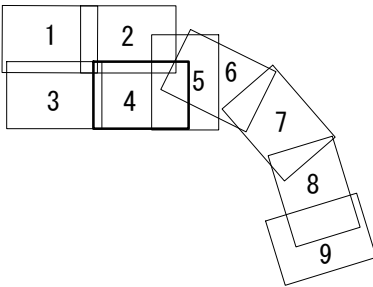

設 計 図

C部詳細図



S=1 : 100

配管詳細図 (5/9)


S=1 : 200

D部詳細図

S=1 : 100

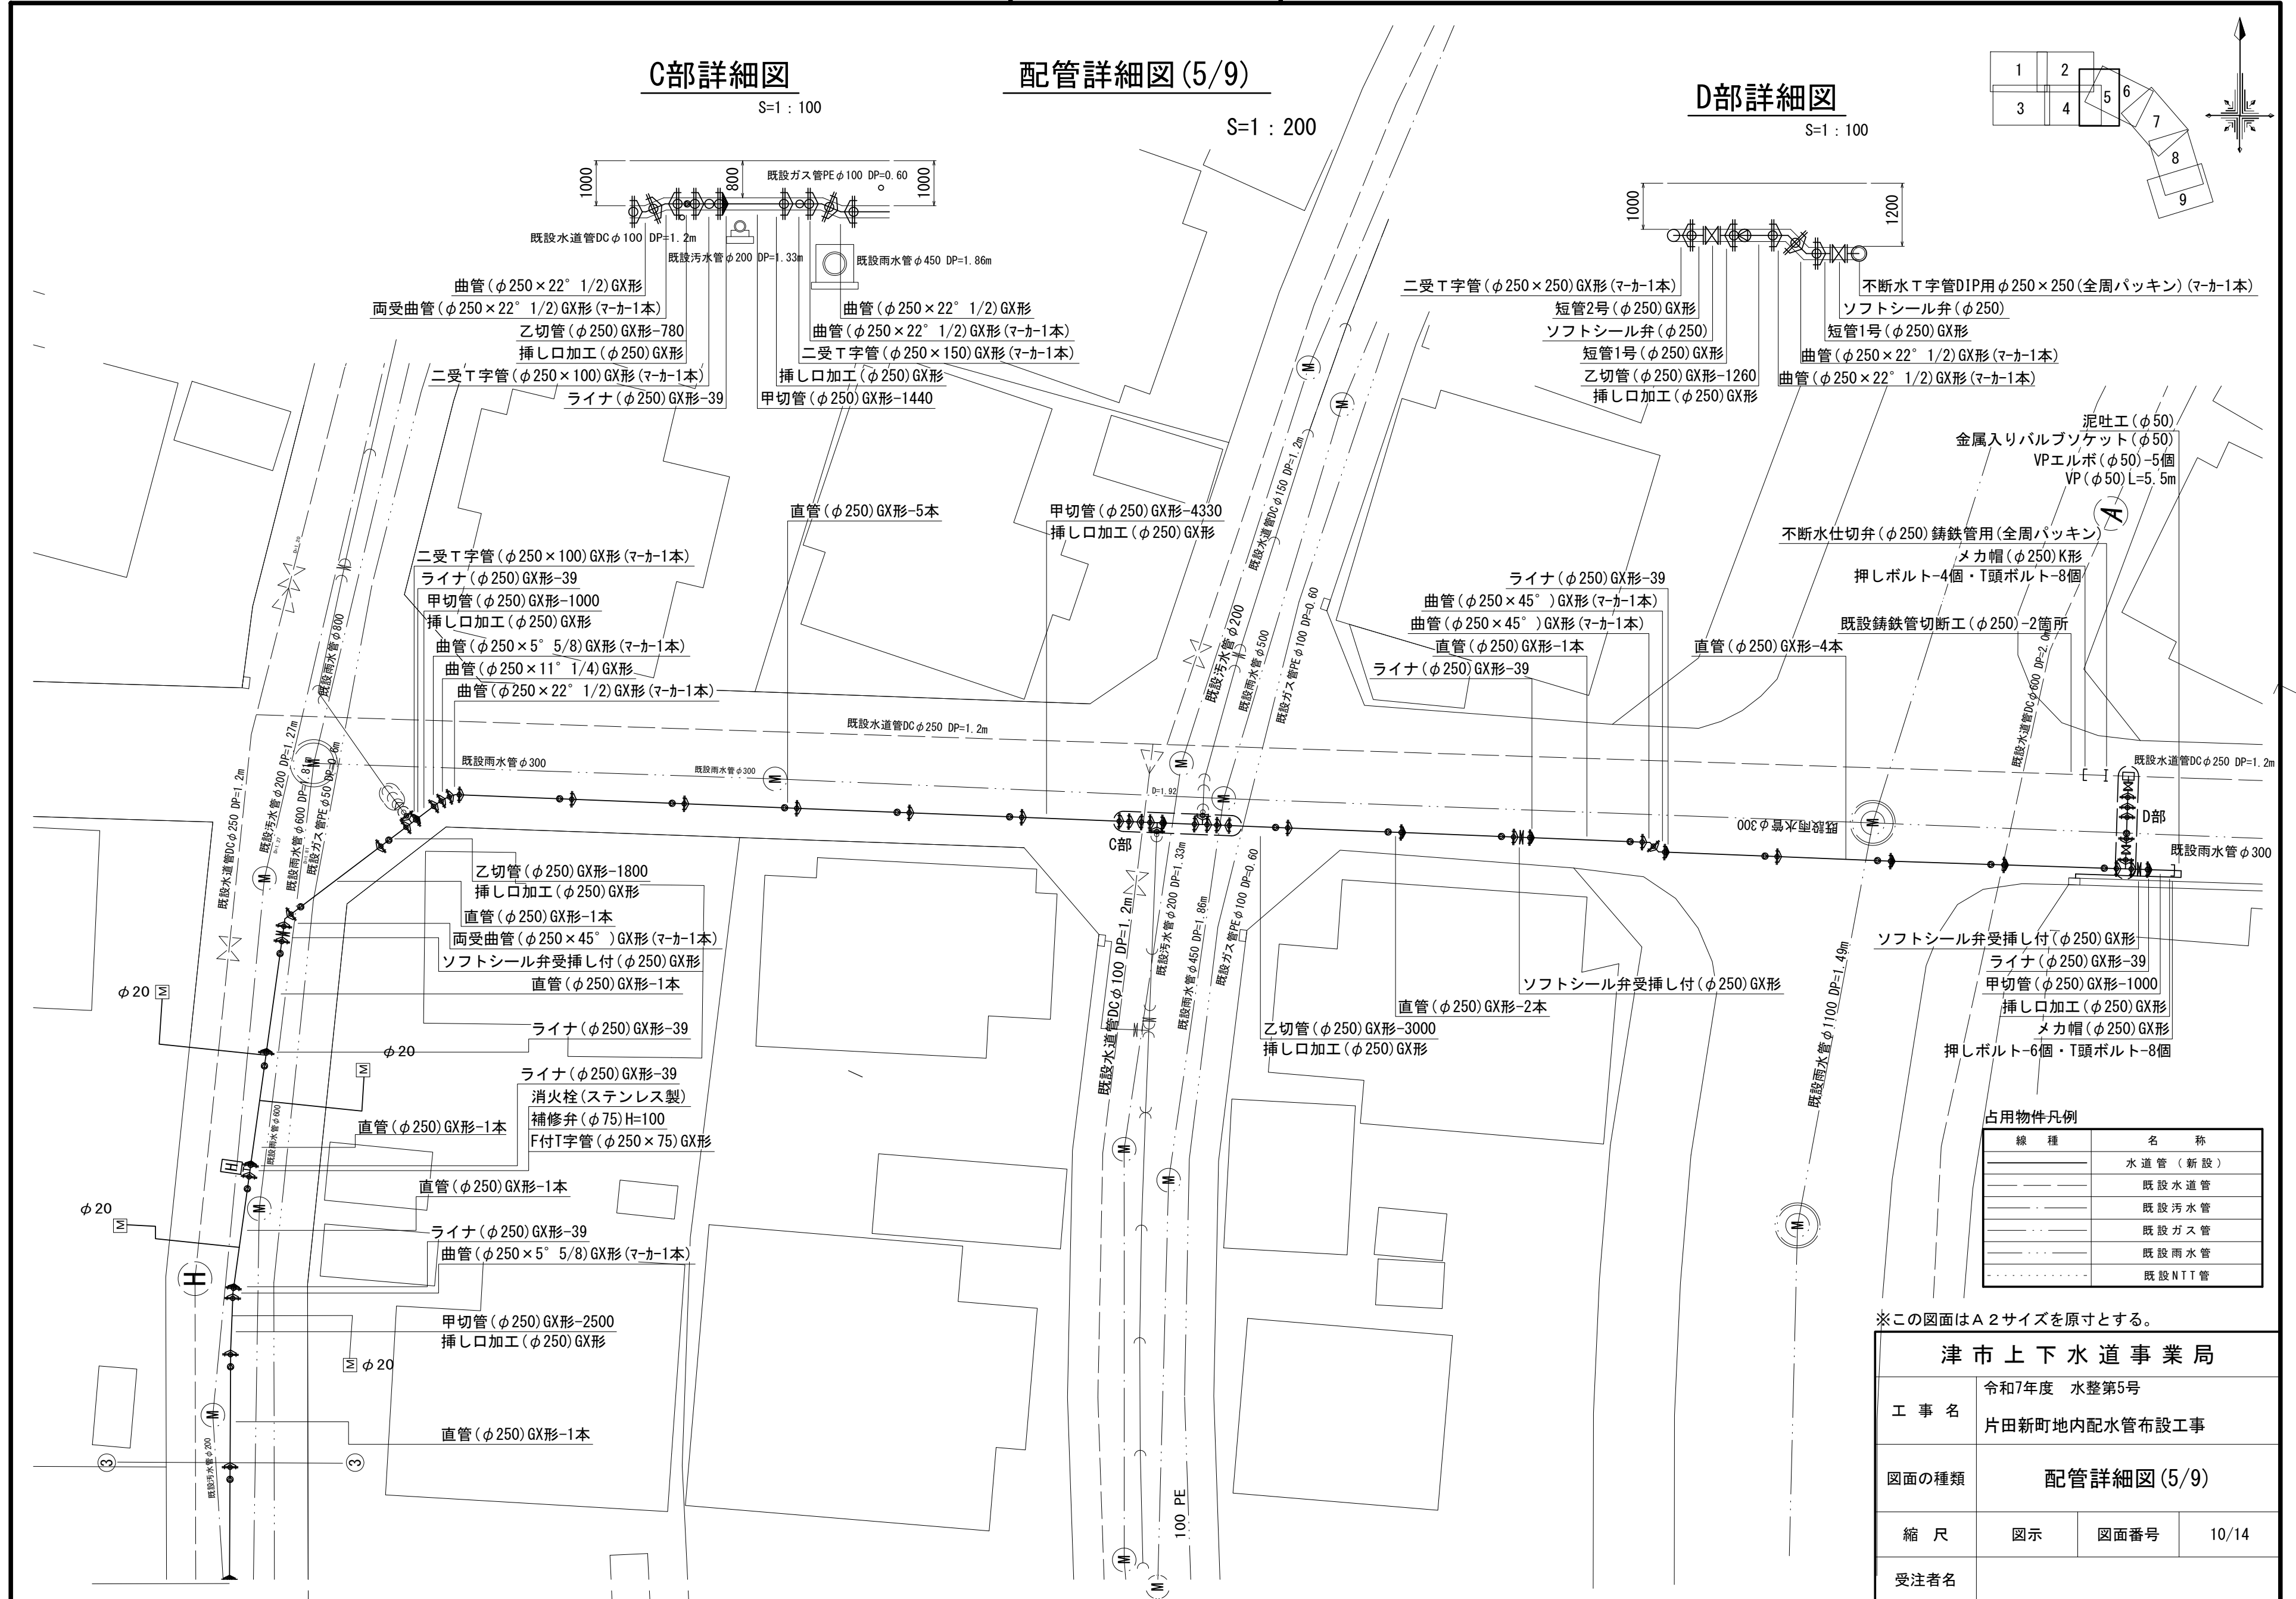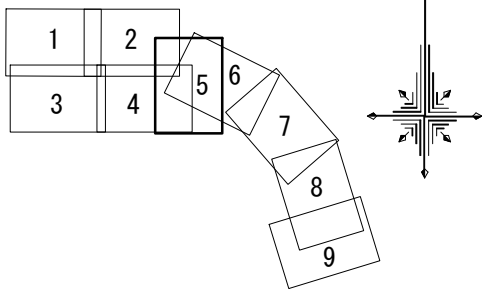

配管詳細図 (6/9)


 


津 市 上 下 水 道 事 業 局			
工 事 名	令和7年度 水整第5号 片田新町地内配水管布設工事		
図面の種類	配管詳細図 (6/9)		
縮 尺	図示	図面番号	11/14
受注者名			

設計図

配管詳細図(7/9)

S=1 : 200

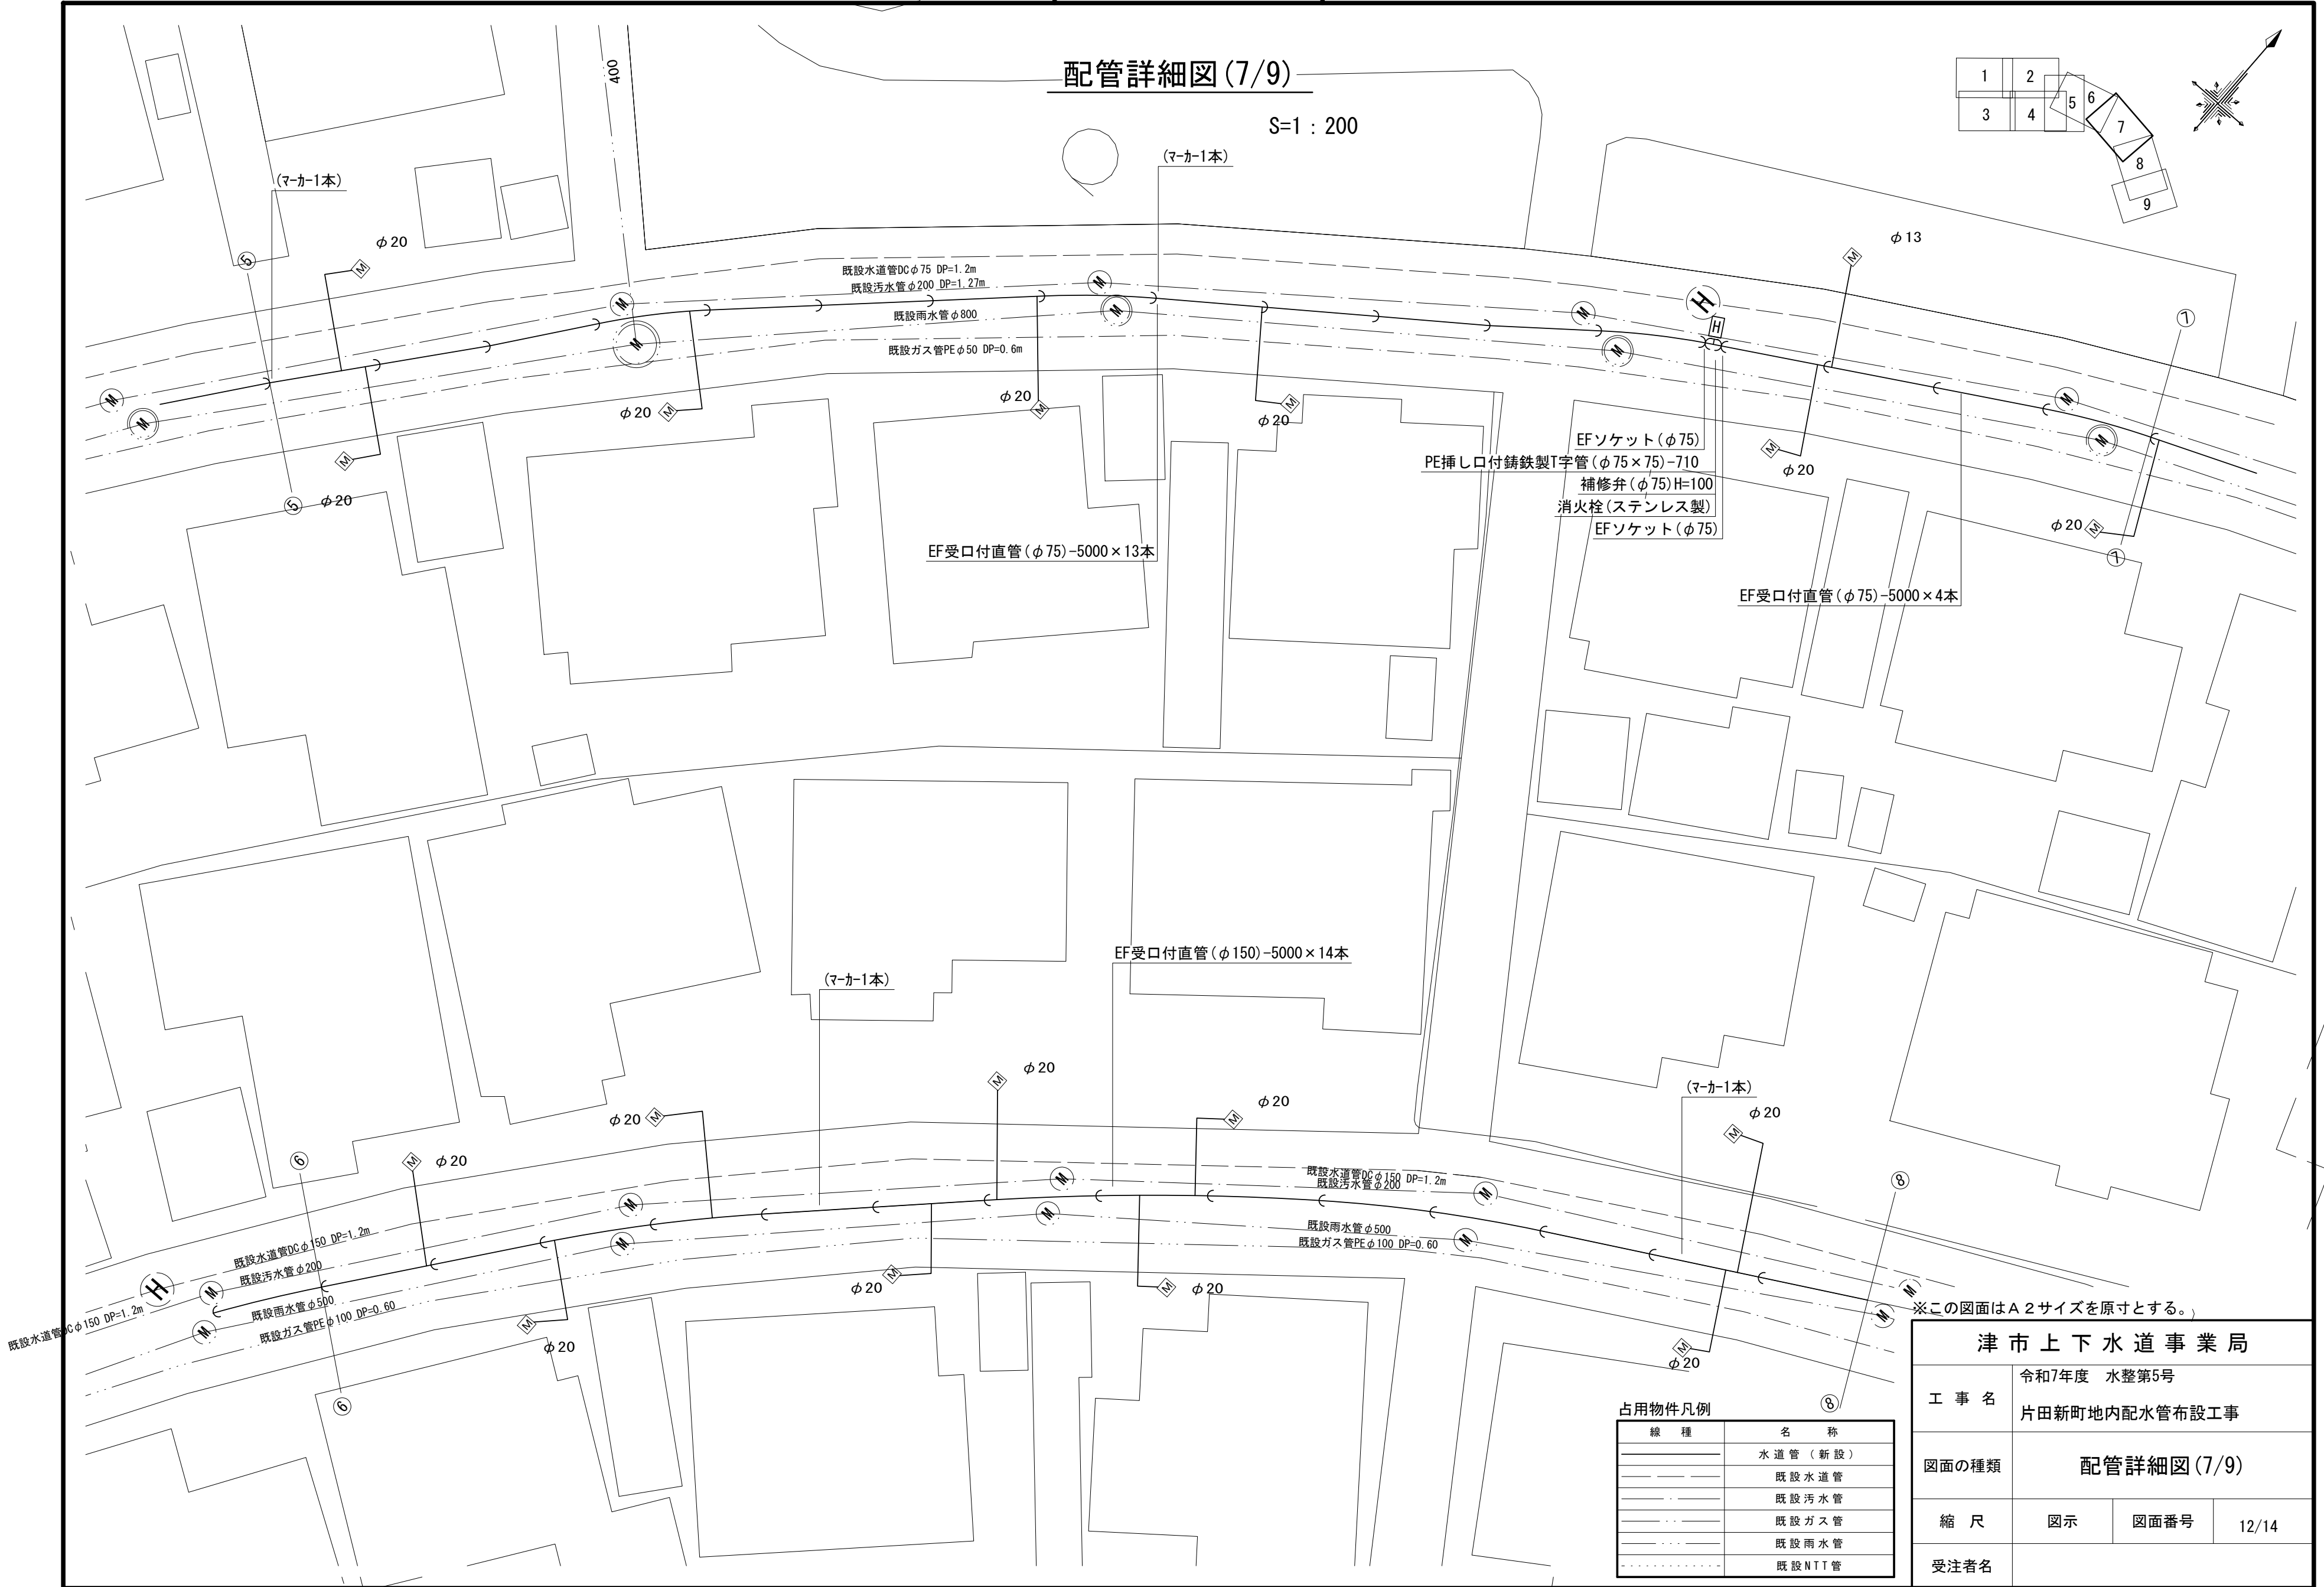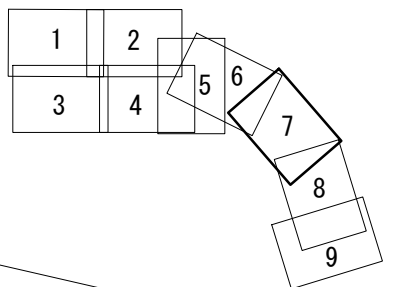

※この図面はA2サイズを原寸とする。



占用物件凡例	
線種	名称
——	水道管（新設）
- - - -	既設水道管
.....	既設汚水管
.....	既設ガス管
.....	既設雨水管
.....	既設NTT管

津市上下水道事業局			
工事名	令和7年度 水整第5号		
	片田新町地内配水管布設工事		
図面の種類	配管詳細図(7/9)		
縮尺	図示	図面番号	12/14
	受注者名		

設計図

配管詳細図(8/9)

S=1 : 200

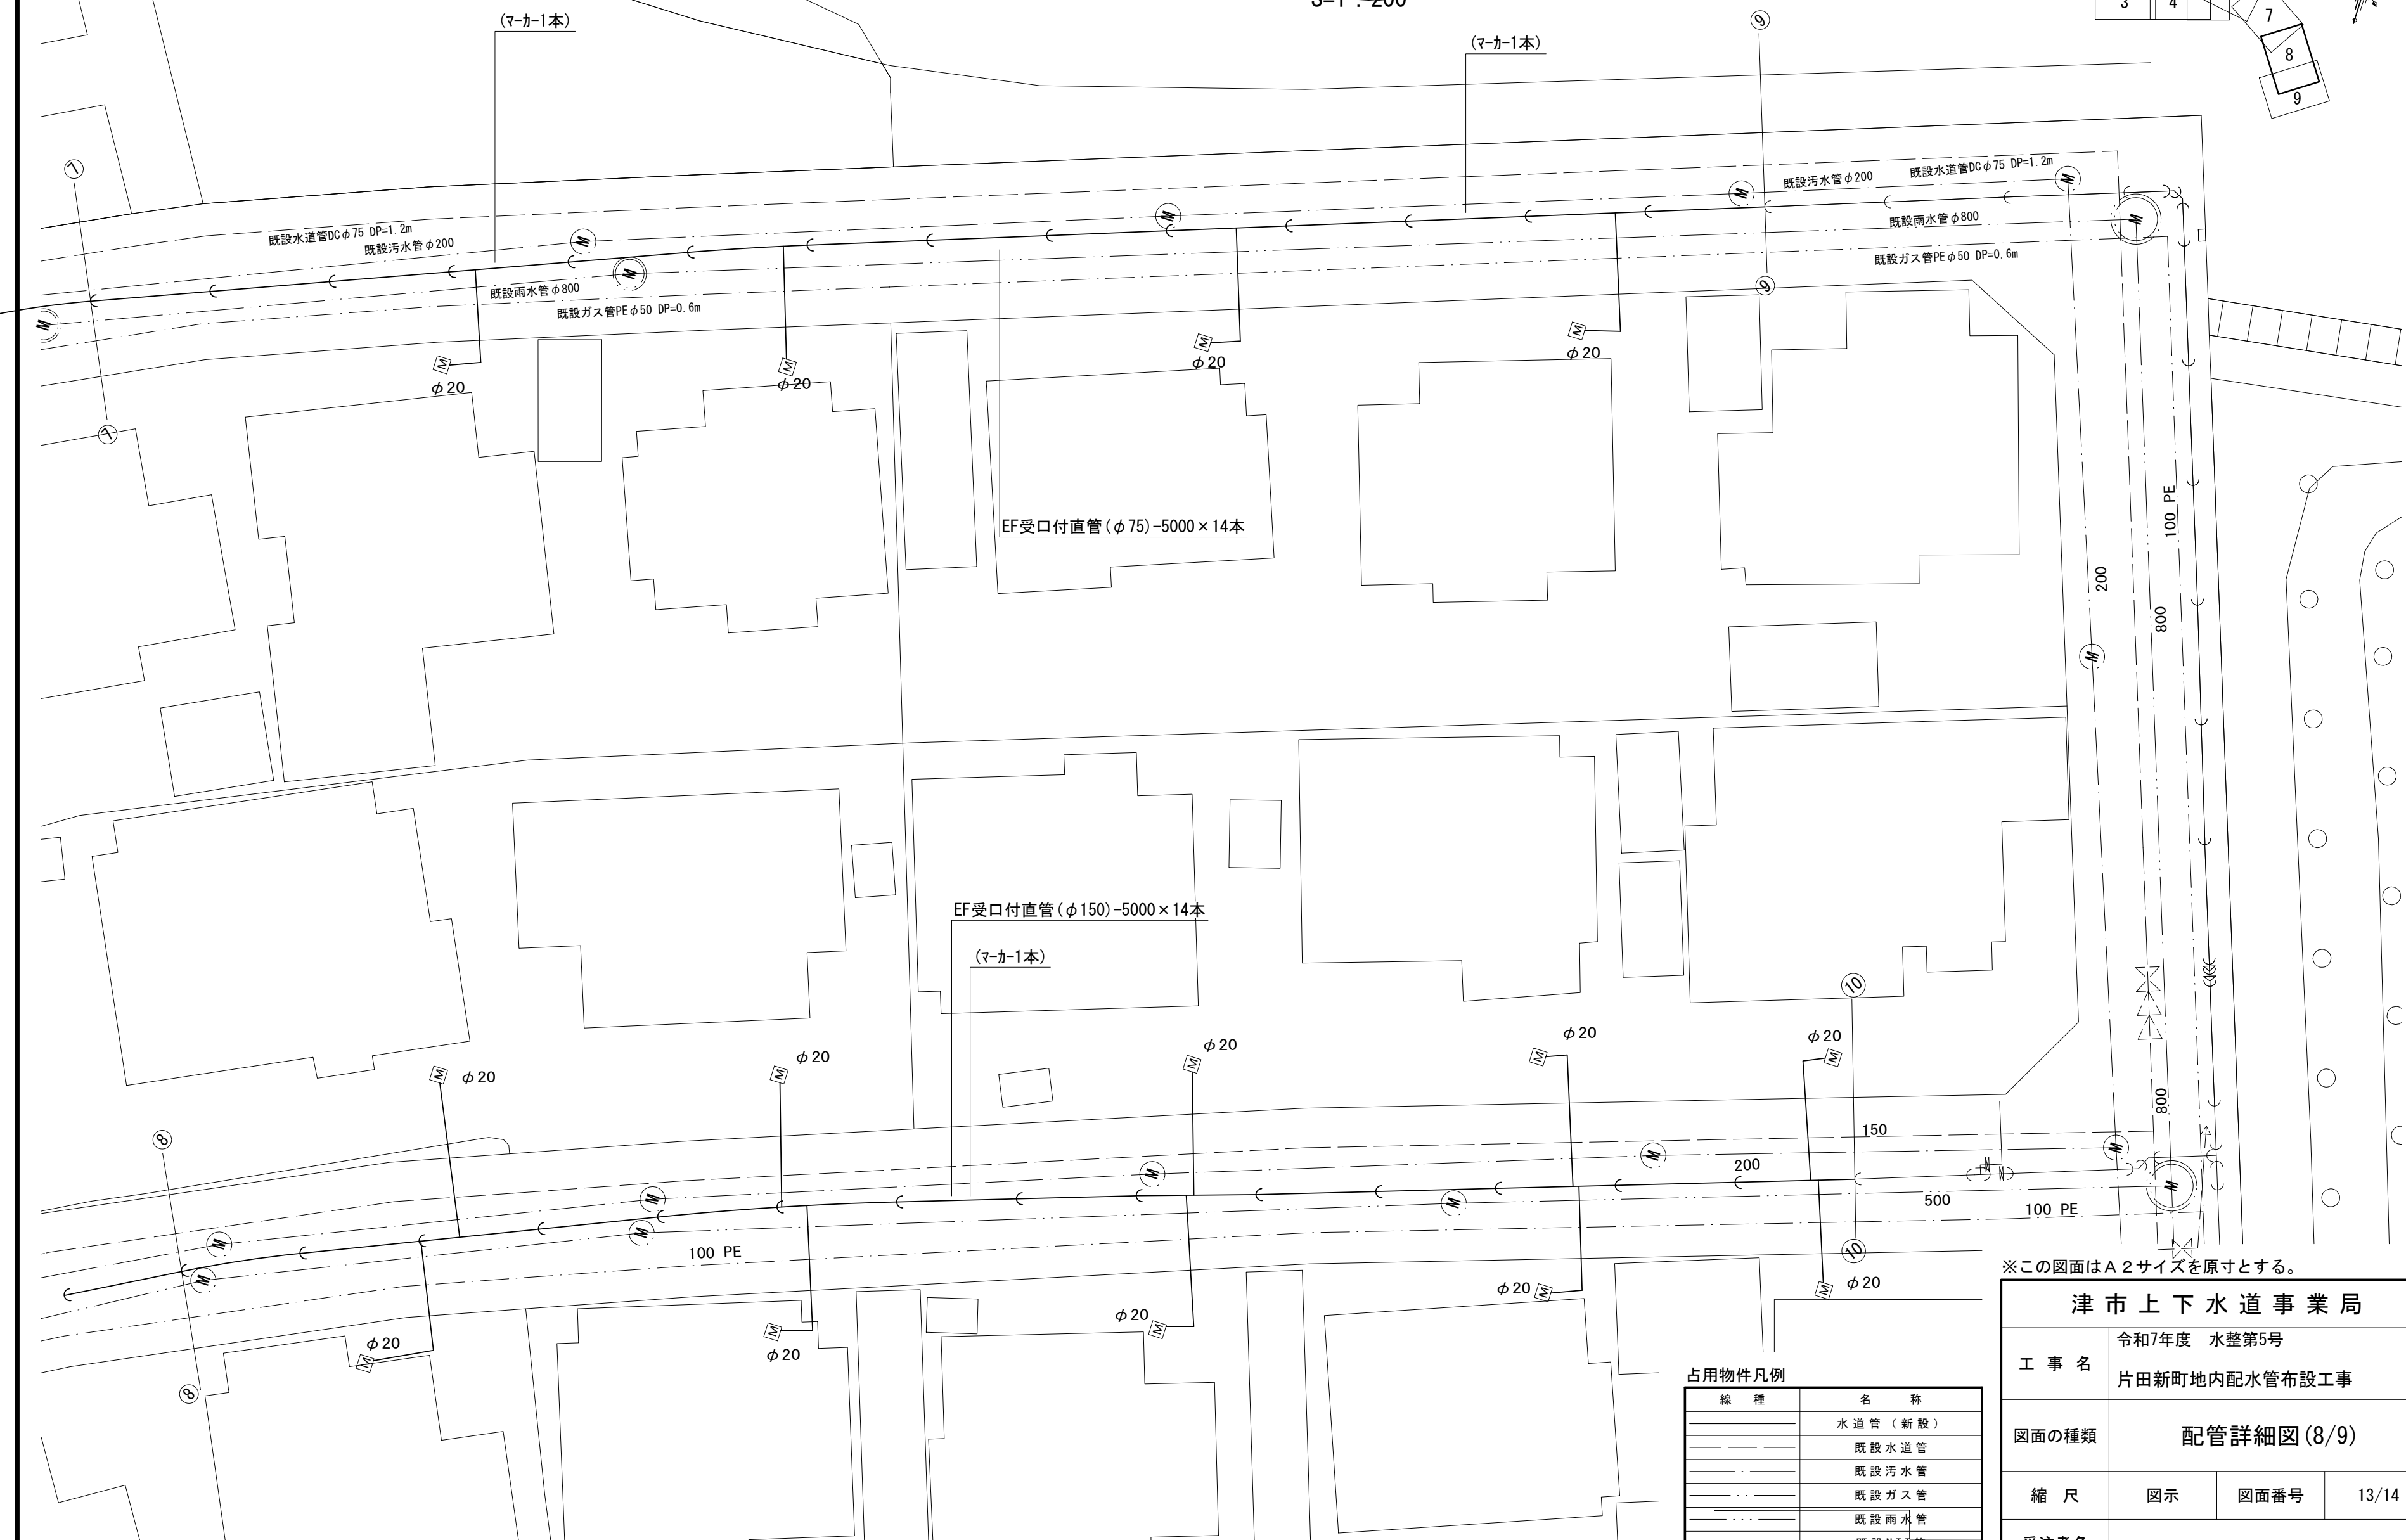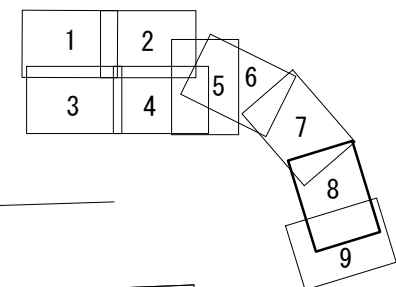

※この図面はA2サイズを原寸とする。

津市上下水道事業局			
工 事 名	令和7年度 水整第5号		
	片田新町地内配水管布設工事		
図面の種類	配管詳細図(8/9)		
縮 尺	図示	図面番号	13/14
	受注者名		

占用物件凡例	
線 種	名 称
———	水 道 管 (新 設)
- - - - -	既 設 水 道 管
— · — · —	既 設 汚 水 管
· · · · ·	既 設 ガ ス 管
- · - · -	既 設 雨 水 管
·····	既 設 N T T 管

設 計 図

