


平面図

S=1/250

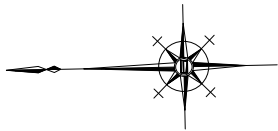


名 称	仕 様 ・ 能 力	数
合併浄化槽	処理対象人員 10人（ポンプ槽付） 放流水質 BOD 10mg/L・T-N 10mg/L・SS 10mg/L プロワ・土工事・設置工事（嵩上げ含む）共	1
その他	・埋戻しは、石などの混入していない良質の土砂を用い、浄化槽内に異物が入らないようにし、水締めと突き固めを交互に行う。	


※この図面はA3サイズを原寸とする。

工 事 名	令和6年度下工浄補第3号 森町地内市営浄化槽設置工事		
施工箇所名	津市森町地内		
図面の種類	平 面 図		
縮 尺	図 示	図面番号	1 / 4
事 業 所 名	津市上下水道事業局下水道工務課		


標準工法図

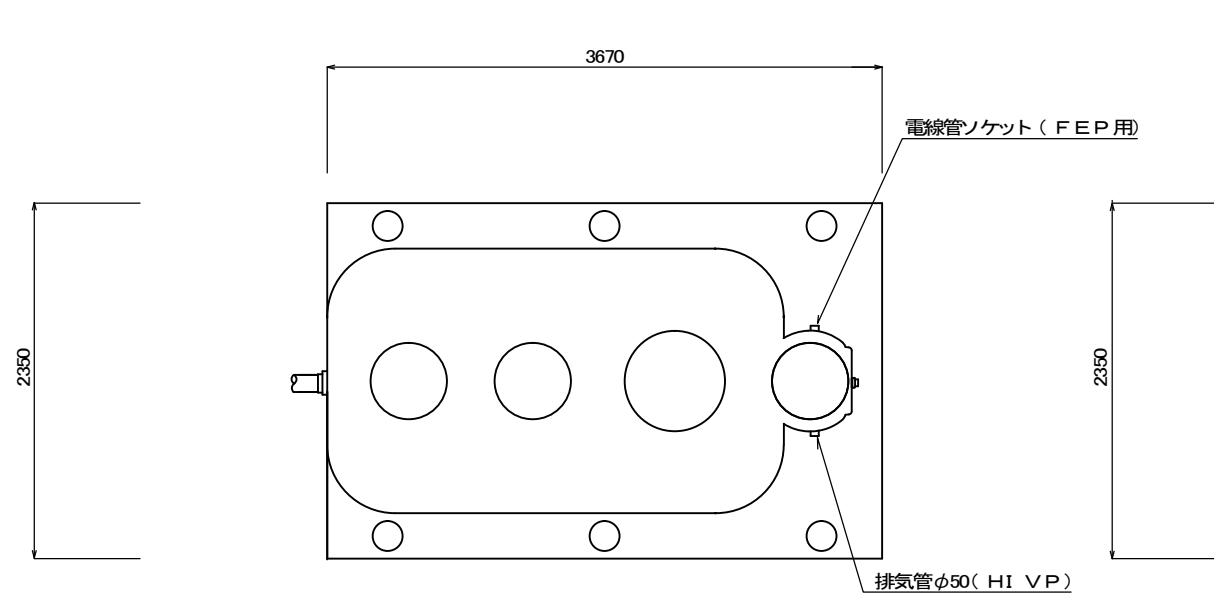


A-A' 断面図 S=1/50

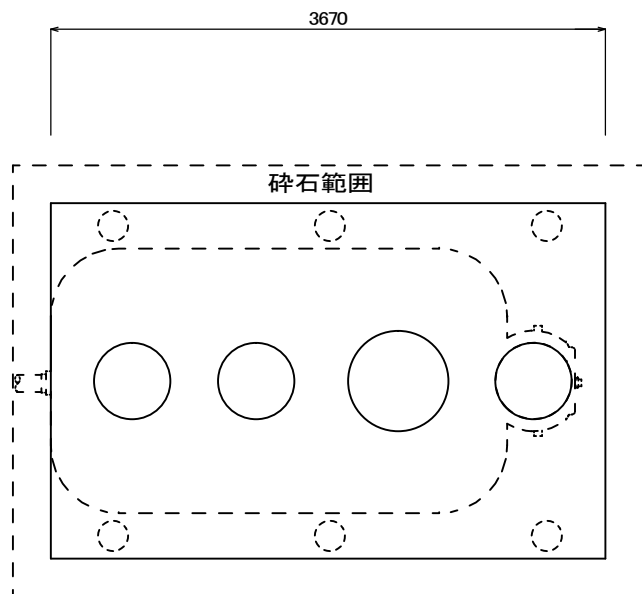


スラブ平面図 S=1/50

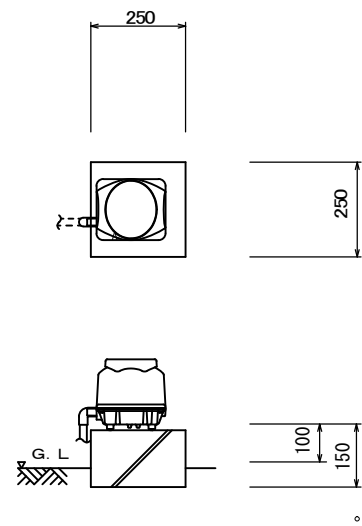

ブロー据付図 S=1/20

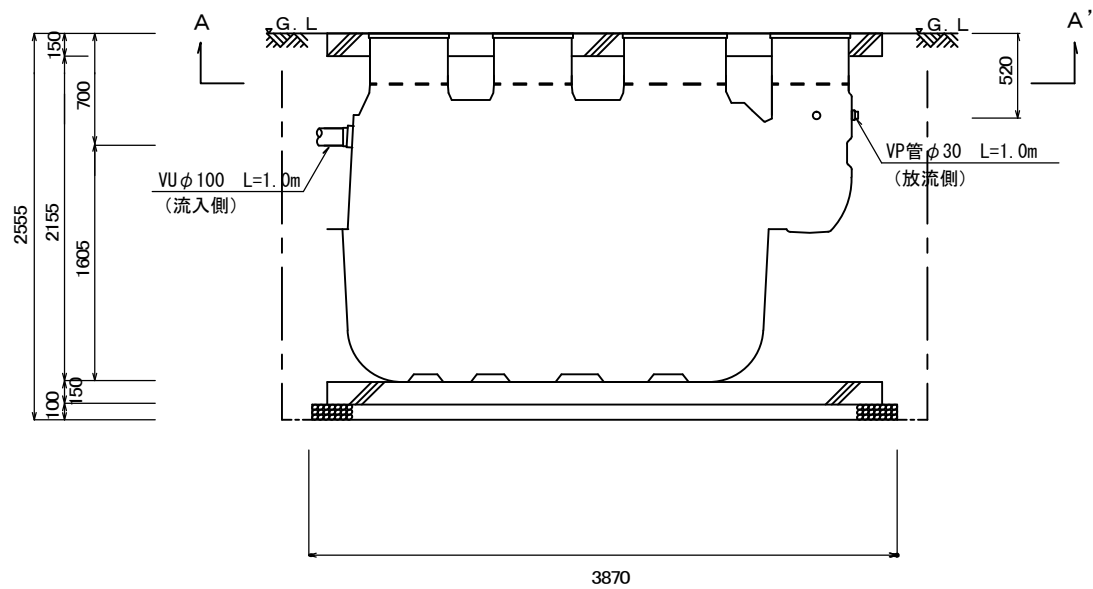

断面図 S=1/50

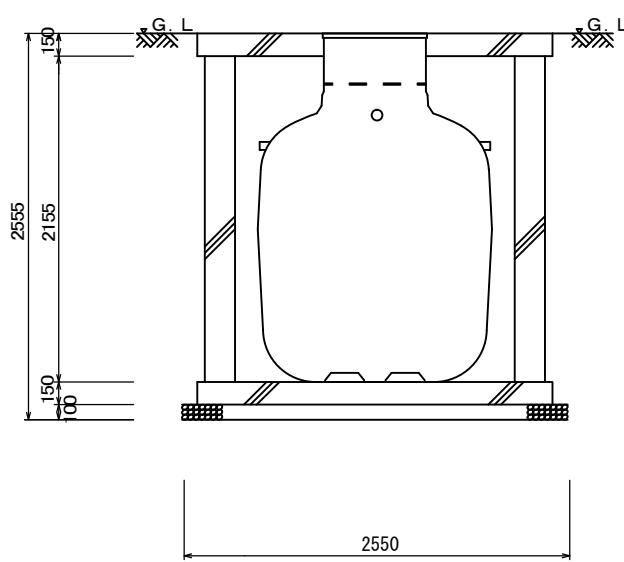

断面図 (短辺) S=1/50

一般事項	
コンクリート	$F_c = 21 \text{ N/mm}^2$
鉄筋	SD295A
鉄筋かぶり	スラブ50、ベース50
定着及継手	40d
開口補筋	D13
地業	碎石又はRC 40~0

マンホール	安全荷重1500K
-------	-----------

ブロー	吐出量	口径	運転方式	台数
	100L/min	φ13	間欠又は連続運転	1
ポンプ	AC100V×130W×80L/min×2.5m/4.0m×2台			


配管仕様	露出配管 (ブロー周り)	H1VPφ13
	土中配管	VUφ100・VPφ30
	槽内配管	メーカー仕様

・電線管の両端はシリコンシーラントなどで必ずコーキング処理のこと。


※この図面はA3サイズを原寸とする。参考

工事名	令和6年度下工浄補第3号 森町地内市営浄化槽設置工事		
施工箇所名	津市森町地内		
図面の種類	標準工法図		
縮尺	図示	図面番号	$\frac{2}{4}$
事業所名	津市上下水道事業局下水道工務課		


配筋加工図

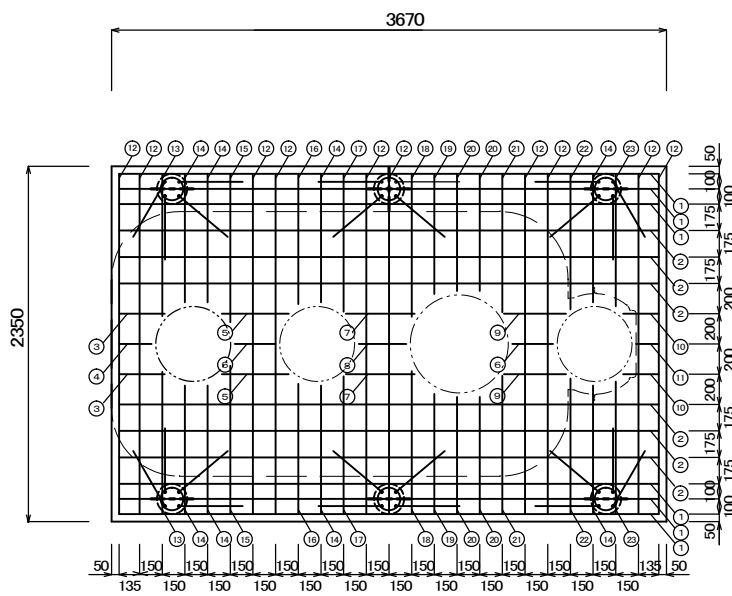


ス ラ ブ 配 筋 図 S=1/50

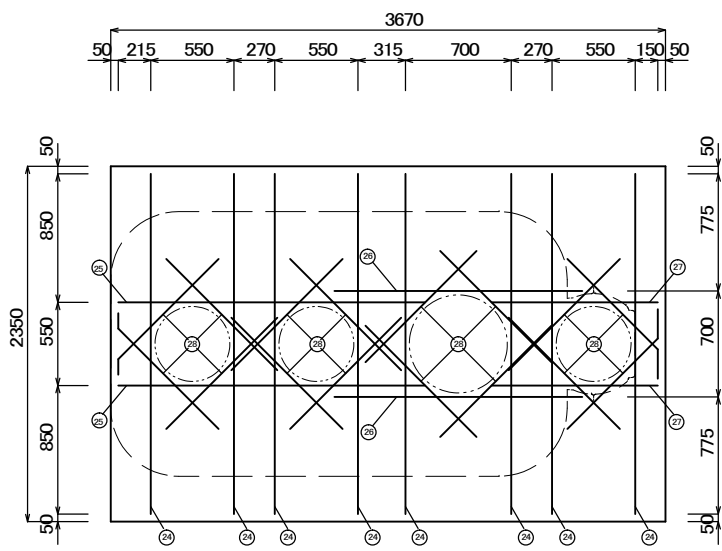


ス ラ ブ 開 口 配 筋 図 S=1/50

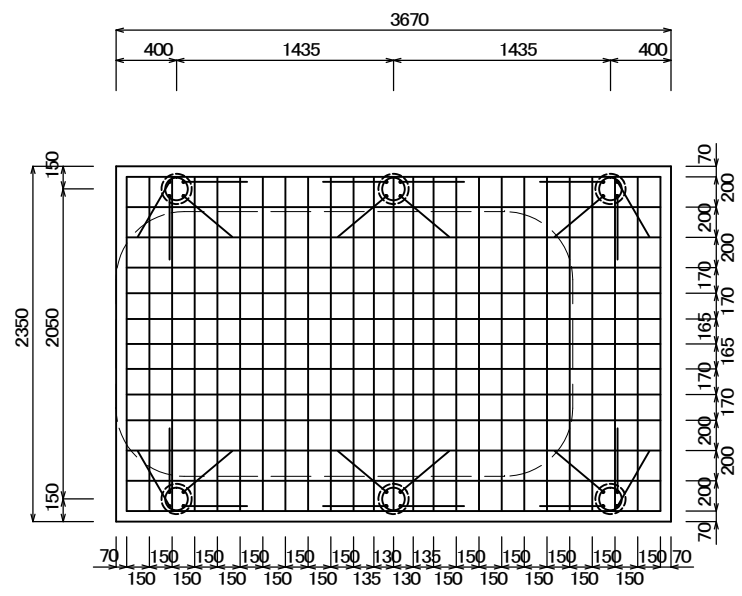

基 礎 配 筋 図 S=1/50

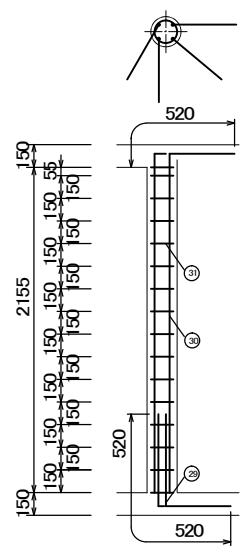

配 筋 断 面 図（補 強 柱） S=1/50

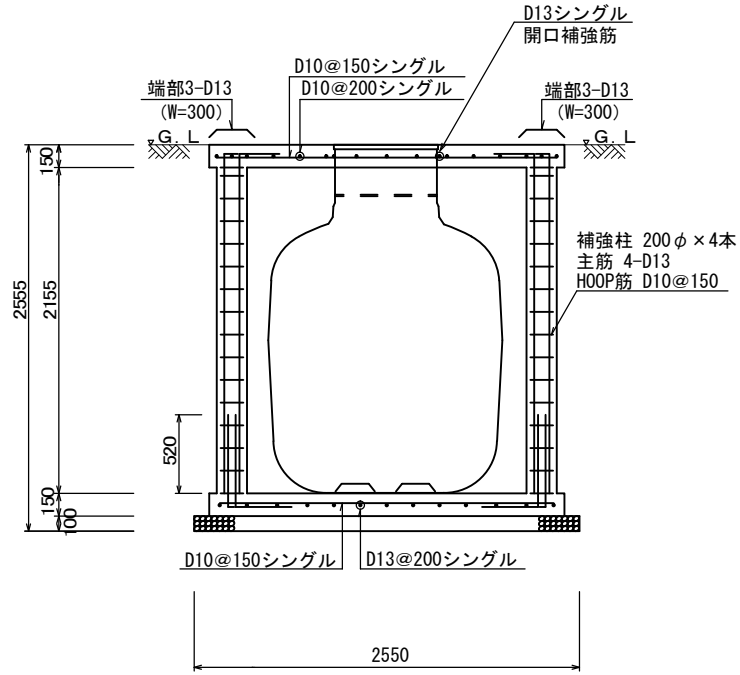


配 筋 断 面 図（短 辺） S=1/50

スラブ鉄筋リスト				
No	名称	鉄筋径	長さ (mm)	本数
①	軸方向 (長辺)	D13	3570	6
②	軸方向 (長辺)	D10	3570	6
③	軸方向 (長辺)	D10	300	2
④	軸方向 (長辺)	D10	220	1
⑤	軸方向 (長辺)	D10	440	2
⑥	軸方向 (長辺)	D10	270	2
⑦	軸方向 (長辺)	D10	460	2
⑧	軸方向 (長辺)	D10	320	1
⑨	軸方向 (長辺)	D10	410	2
⑩	軸方向 (長辺)	D10	240	2
⑪	軸方向 (長辺)	D10	150	1
⑫	周方向 (短辺)	D10	2250	10
⑬	周方向 (短辺)	D10	940	2
⑭	周方向 (短辺)	D10	850	8
⑮	周方向 (短辺)	D10	980	2
⑯	周方向 (短辺)	D10	860	2
⑰	周方向 (短辺)	D10	910	2
⑱	周方向 (短辺)	D10	950	2
⑲	周方向 (短辺)	D10	800	2
⑳	周方向 (短辺)	D10	780	4
㉑	周方向 (短辺)	D10	920	2
㉒	周方向 (短辺)	D10	900	2
㉓	周方向 (短辺)	D10	880	2
㉔	開口補筋筋	D13	2250	8
㉕	開口補筋筋	D13	2030	2
㉖	開口補筋筋	D13	1640	2
㉗	開口補筋筋	D13	1100	2
㉘	開口補筋筋	D13	1040	16
補筋柱鉄筋リスト				
No	名称	鉄筋径	長さ (mm)	本数
㉙	ベースアンカー筋	D13	1040	24
㉚	主筋	D13	2675	24
㉛	HOOP 筋	D10	900	96
ベース鉄筋リスト				
	名称	鉄筋径	長さ (mm)	本数
	軸方向 (長辺)	D13	3530	13
	周方向 (短辺)	D10	2210	25
鉄筋重量リスト				
鉄筋径	単位重量 (kg / m)	総長 (m)	重量 (kg)	
D10	0.560	216.70	121	
D13	0.995	199.65	200	
総重量 (kg)			321	


※この図面はA3サイズを原寸とする。 参 考

工 事 名	令和6年度下工浄補第3号 森町地内市営浄化槽設置工事		
施工箇所名	津市森町地内		
図面の種類	配筋加工図		
縮 尺	図 示	図面番号	3 / 4
事 業 所 名	津市上下水道事業局下水道工務課		


配管図

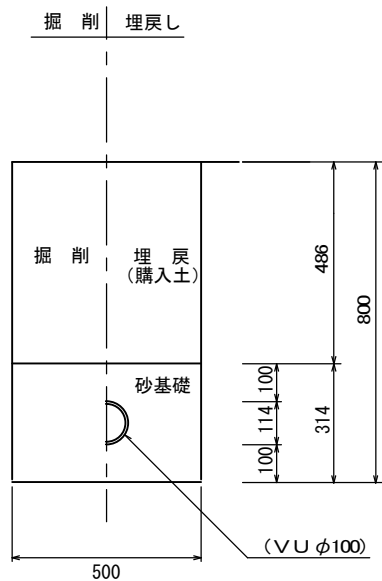


流入側 S=1/20

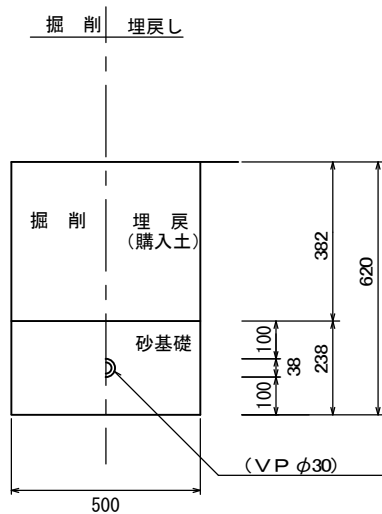

放流側 S=1/20

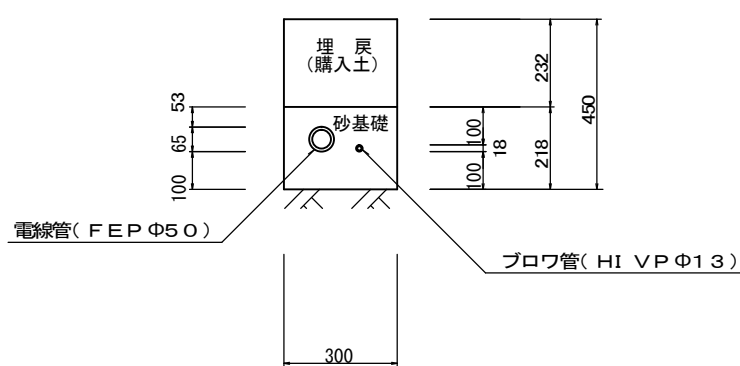


電線管・ブロワ管 S=1/20

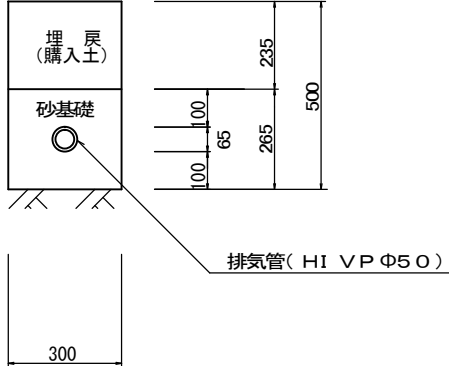

排気管 S=1/20

土留工図

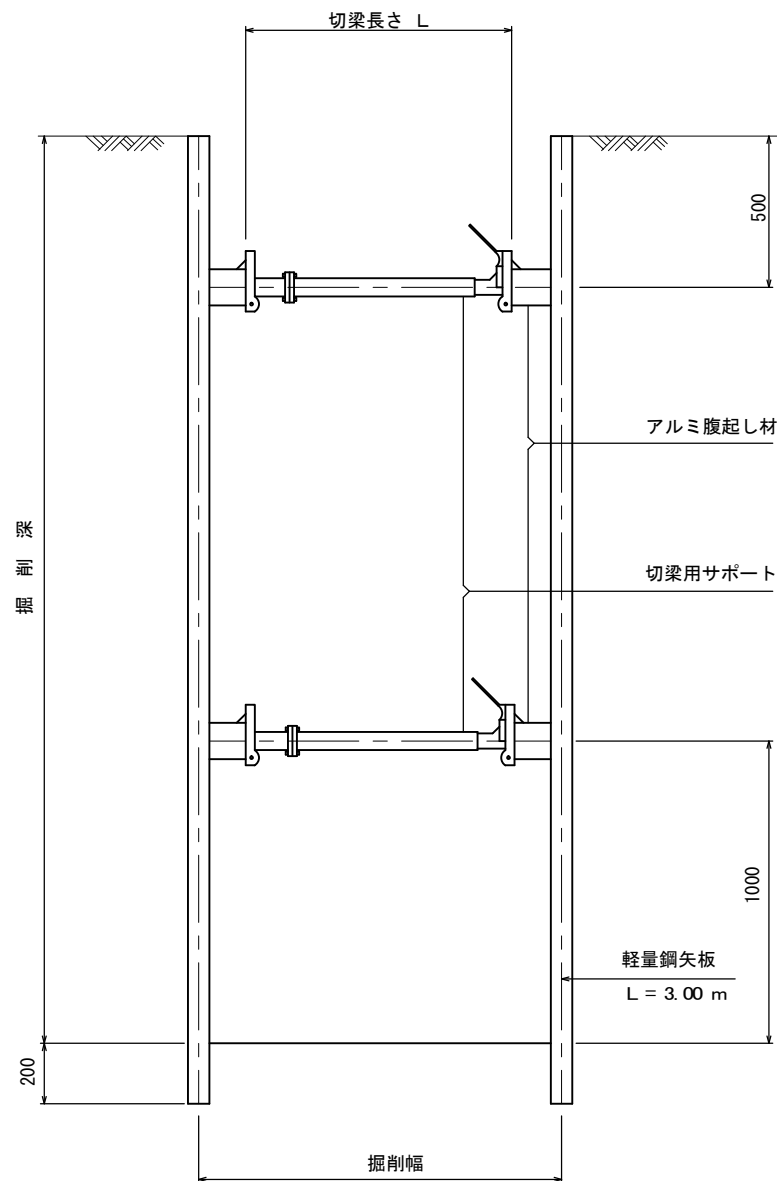

断面図 S=1/25

支保工段数表

掘削深 (m)	矢板長 (m)	支保工段数 (m)
1.5<H≤1.8	2.0	1
1.8<H≤2.0	2.5	1
2.0<H≤2.3	2.5	2
2.3<H≤2.8	3.0	2
2.8<H≤3.3	3.5	2
3.3<H≤3.5	3.5	2

※この図面はA3サイズを原寸とする。参考

工事名	令和6年度下工浄補第3号 森町地内市営浄化槽設置工事		
施工箇所名	津市森町地内		
図面の種類	配管図・土留工図		
縮尺	図示	図面番号	4/4
事業所名	津市上下水道事業局下水道工務課		