

設計図

平面図

S=1:500




占用物件凡例

線 種	名 称
	水道管（新設）
	既設水道管
	既設下水管
	ガ ス

横断面図

S=1:100

A - A'
S=1:100

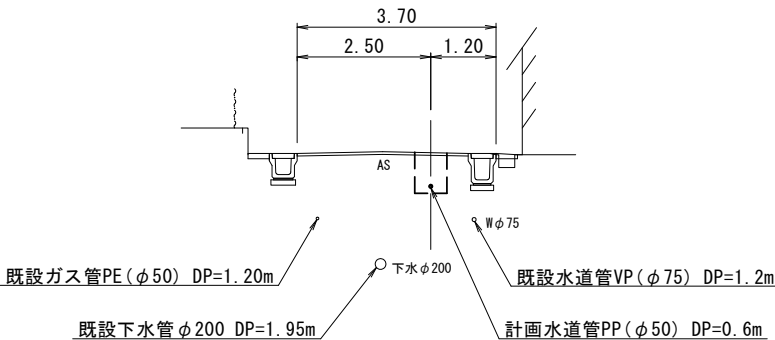


※この図面はA 2サイズを原寸とする。

津 市 上 下 水 道 事 業 局			
工 事 名	令和6年度水工第12号 道路整備事業に伴う 久居野村町地内配水管移設工事		
図面の種類	平 面 図 ・ 横断面図		
縮 尺	図 示	図面番号	1/4
受注者名			


設計図

土工定規図


S=1 : 20

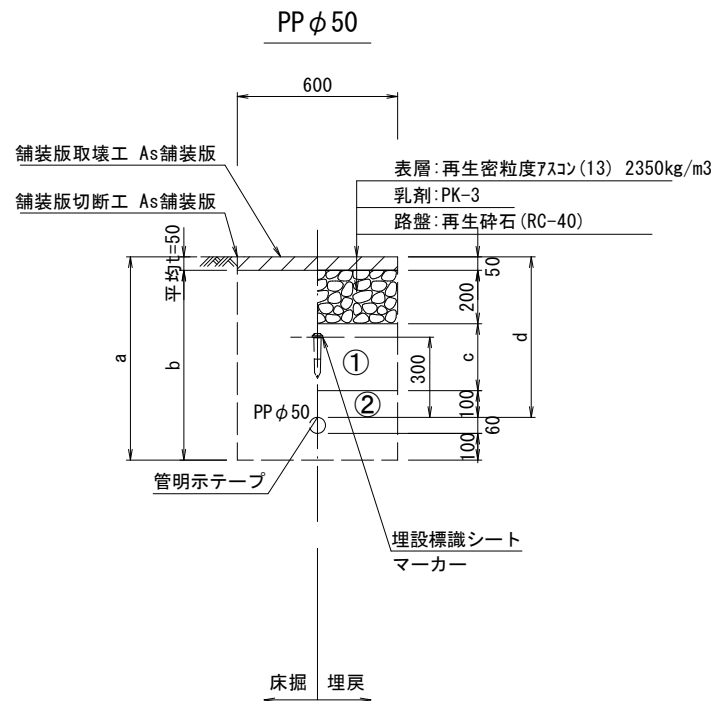


φ50				
土被り	a	b	c	d
600	760	710	250	600

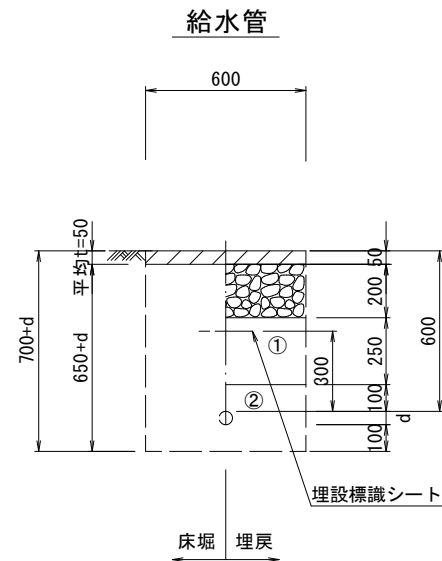

給水管外径 d	
φ13	d=20mm
φ20	d=25mm
φ25	d=30mm
φ30	d=40mm
φ40	d=50mm
φ50	d=60mm

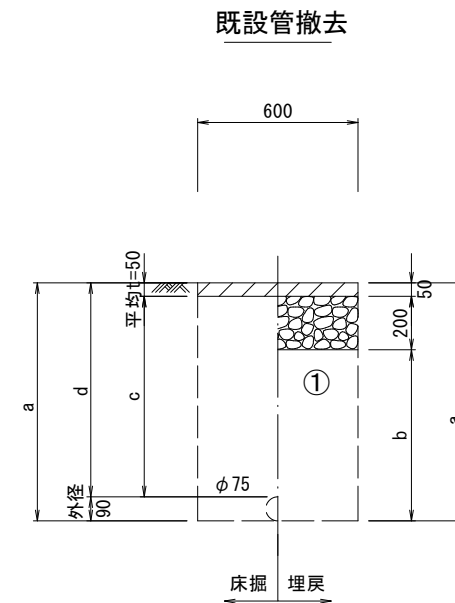

φ75				
土被り	a	b	c	d
1200	1290	1040	1150	1200

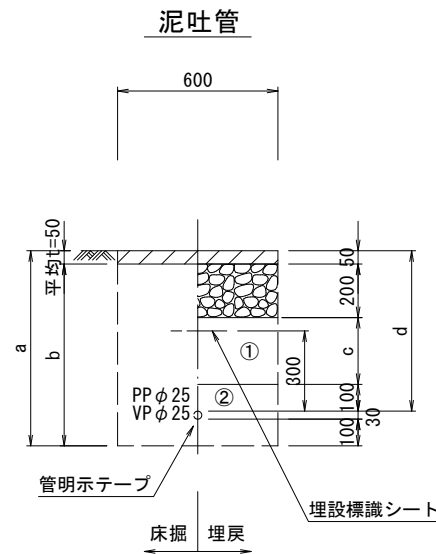

φ25				
土被り	a	b	c	d
600	730	680	250	600


- ①・・・再生砕石 (RC-40)
②・・・埋戻し用砂

※この図面はA2サイズを原寸とする。

津市上下水道事業局			
工事名	令和6年度水工第12号 道路整備事業に伴う 久居野村町地内配水管移設工事		
図面の種類	土工定規図		
縮尺	図示	図面番号	2/4
受注者名			

配管詳細図 (1/2)

S=1 : 200

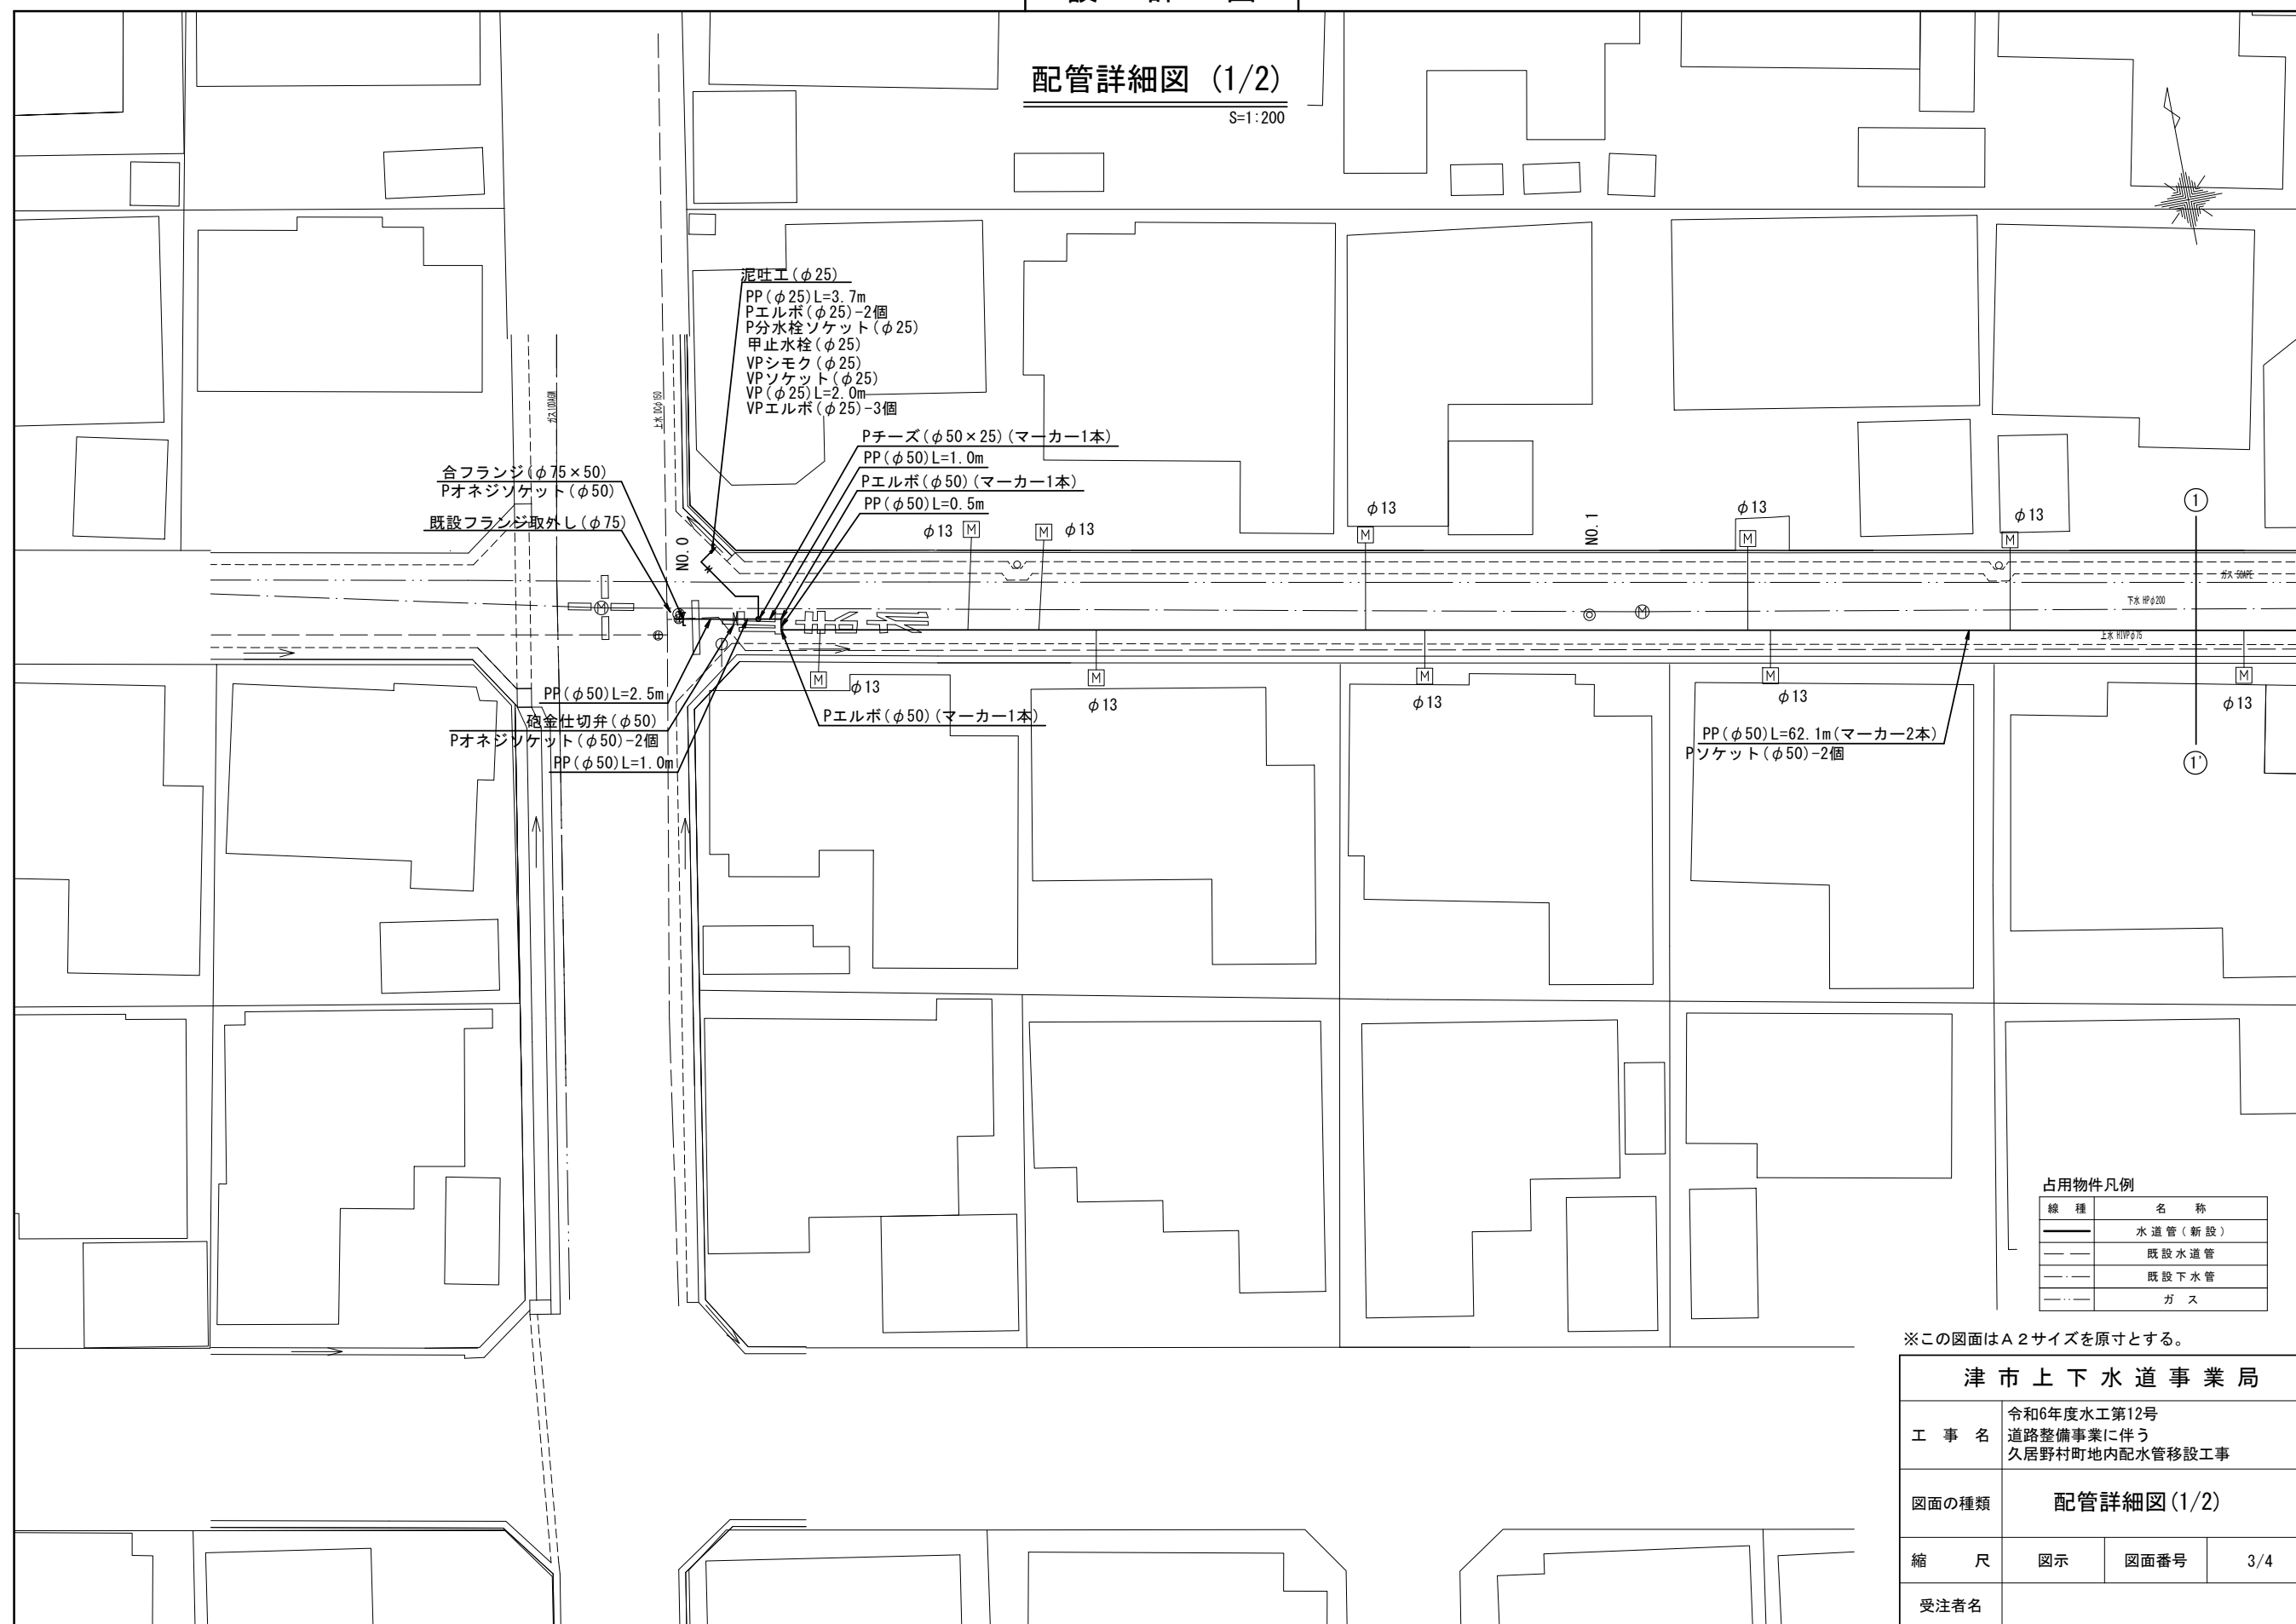


※この図面はA 2サイズを原寸とする。

津 市 上 下 水 道 事 業 局			
工 事 名	令和6年度水工第12号 道路整備事業に伴う 久居野村町地内配水管移設工事		
図面の種類	配管詳細図(1/2)		
縮 尺	図示	図面番号	3/4
受注者名			

設計図

配管詳細図 (2/2)

S=1:200

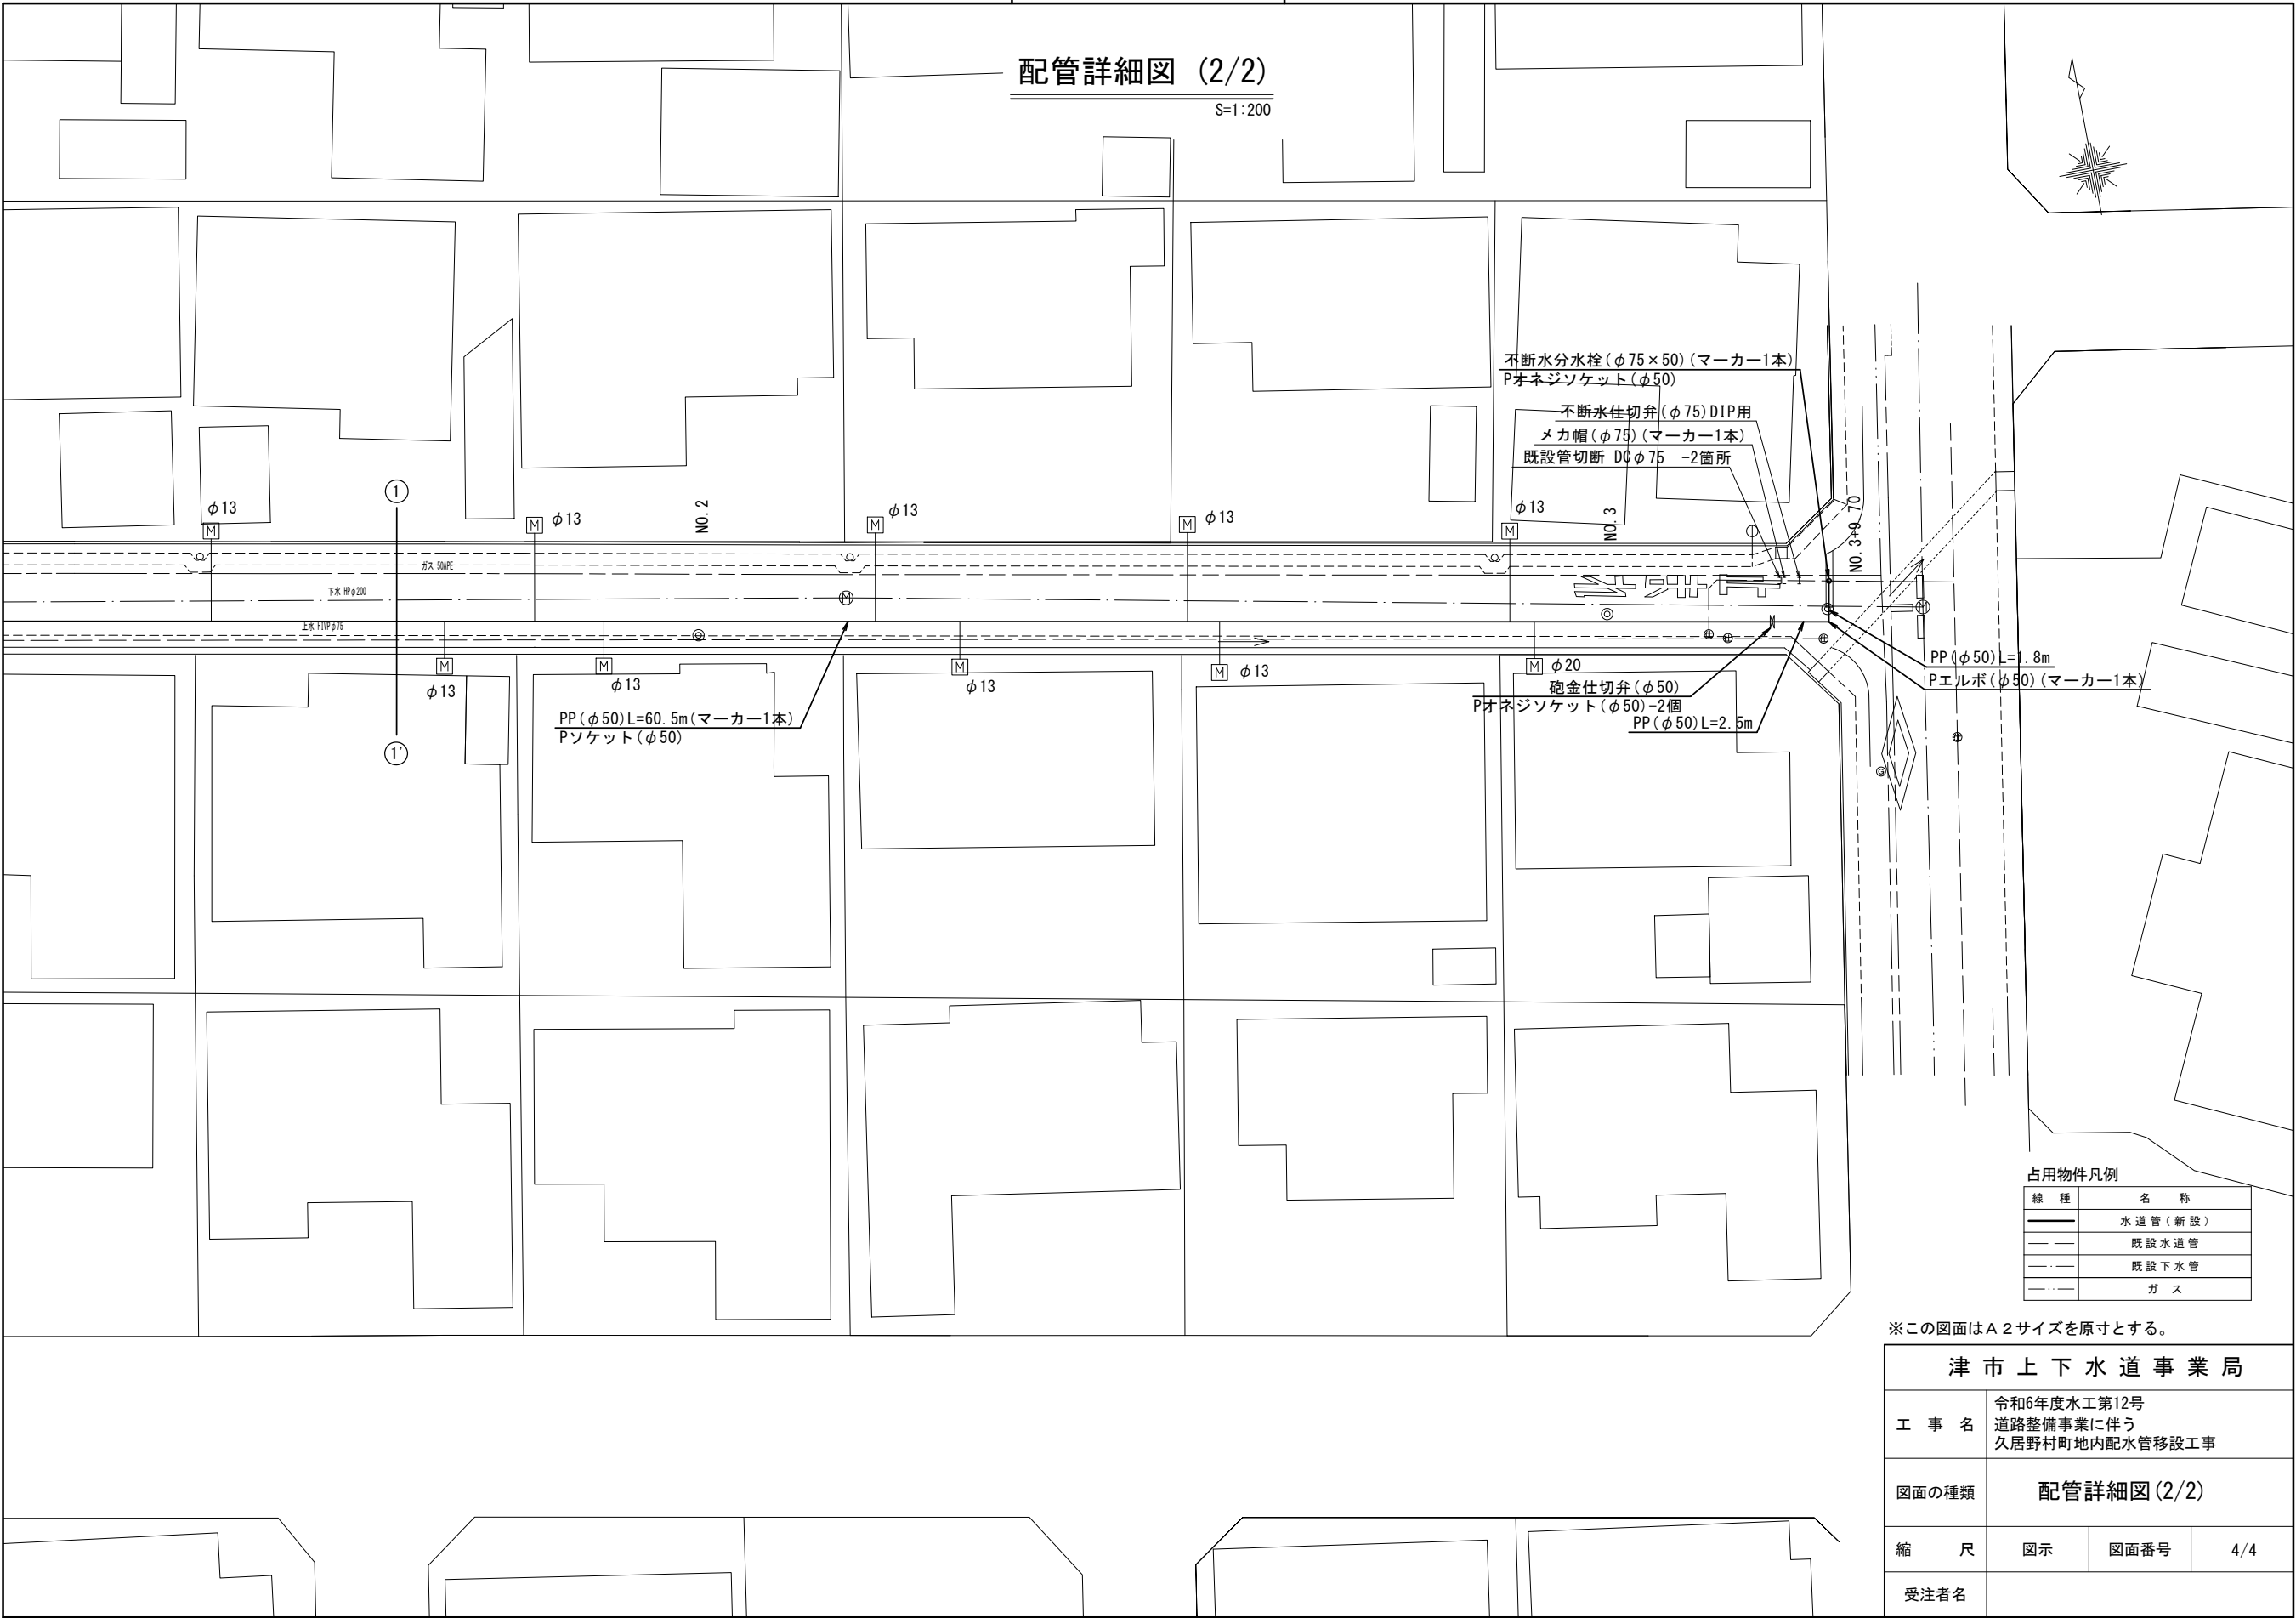

占有物件凡例	
線 種	名 称
	水 道 管 (新 設)
	既 設 水 道 管
	既 設 下 水 管
	ガ ス

※この図面はA 2 サイズを原寸とする。

津 市 上 下 水 道 事 業 局			
工 事 名	令和6年度水工第12号		
	道路整備事業に伴う 久居野村町地内配水管移設工事		
図面の種類	配管詳細図 (2/2)		
縮 尺	図 示	図面番号	4/4
受注者名			