


設計図

平面図(1/3)

S=1:500

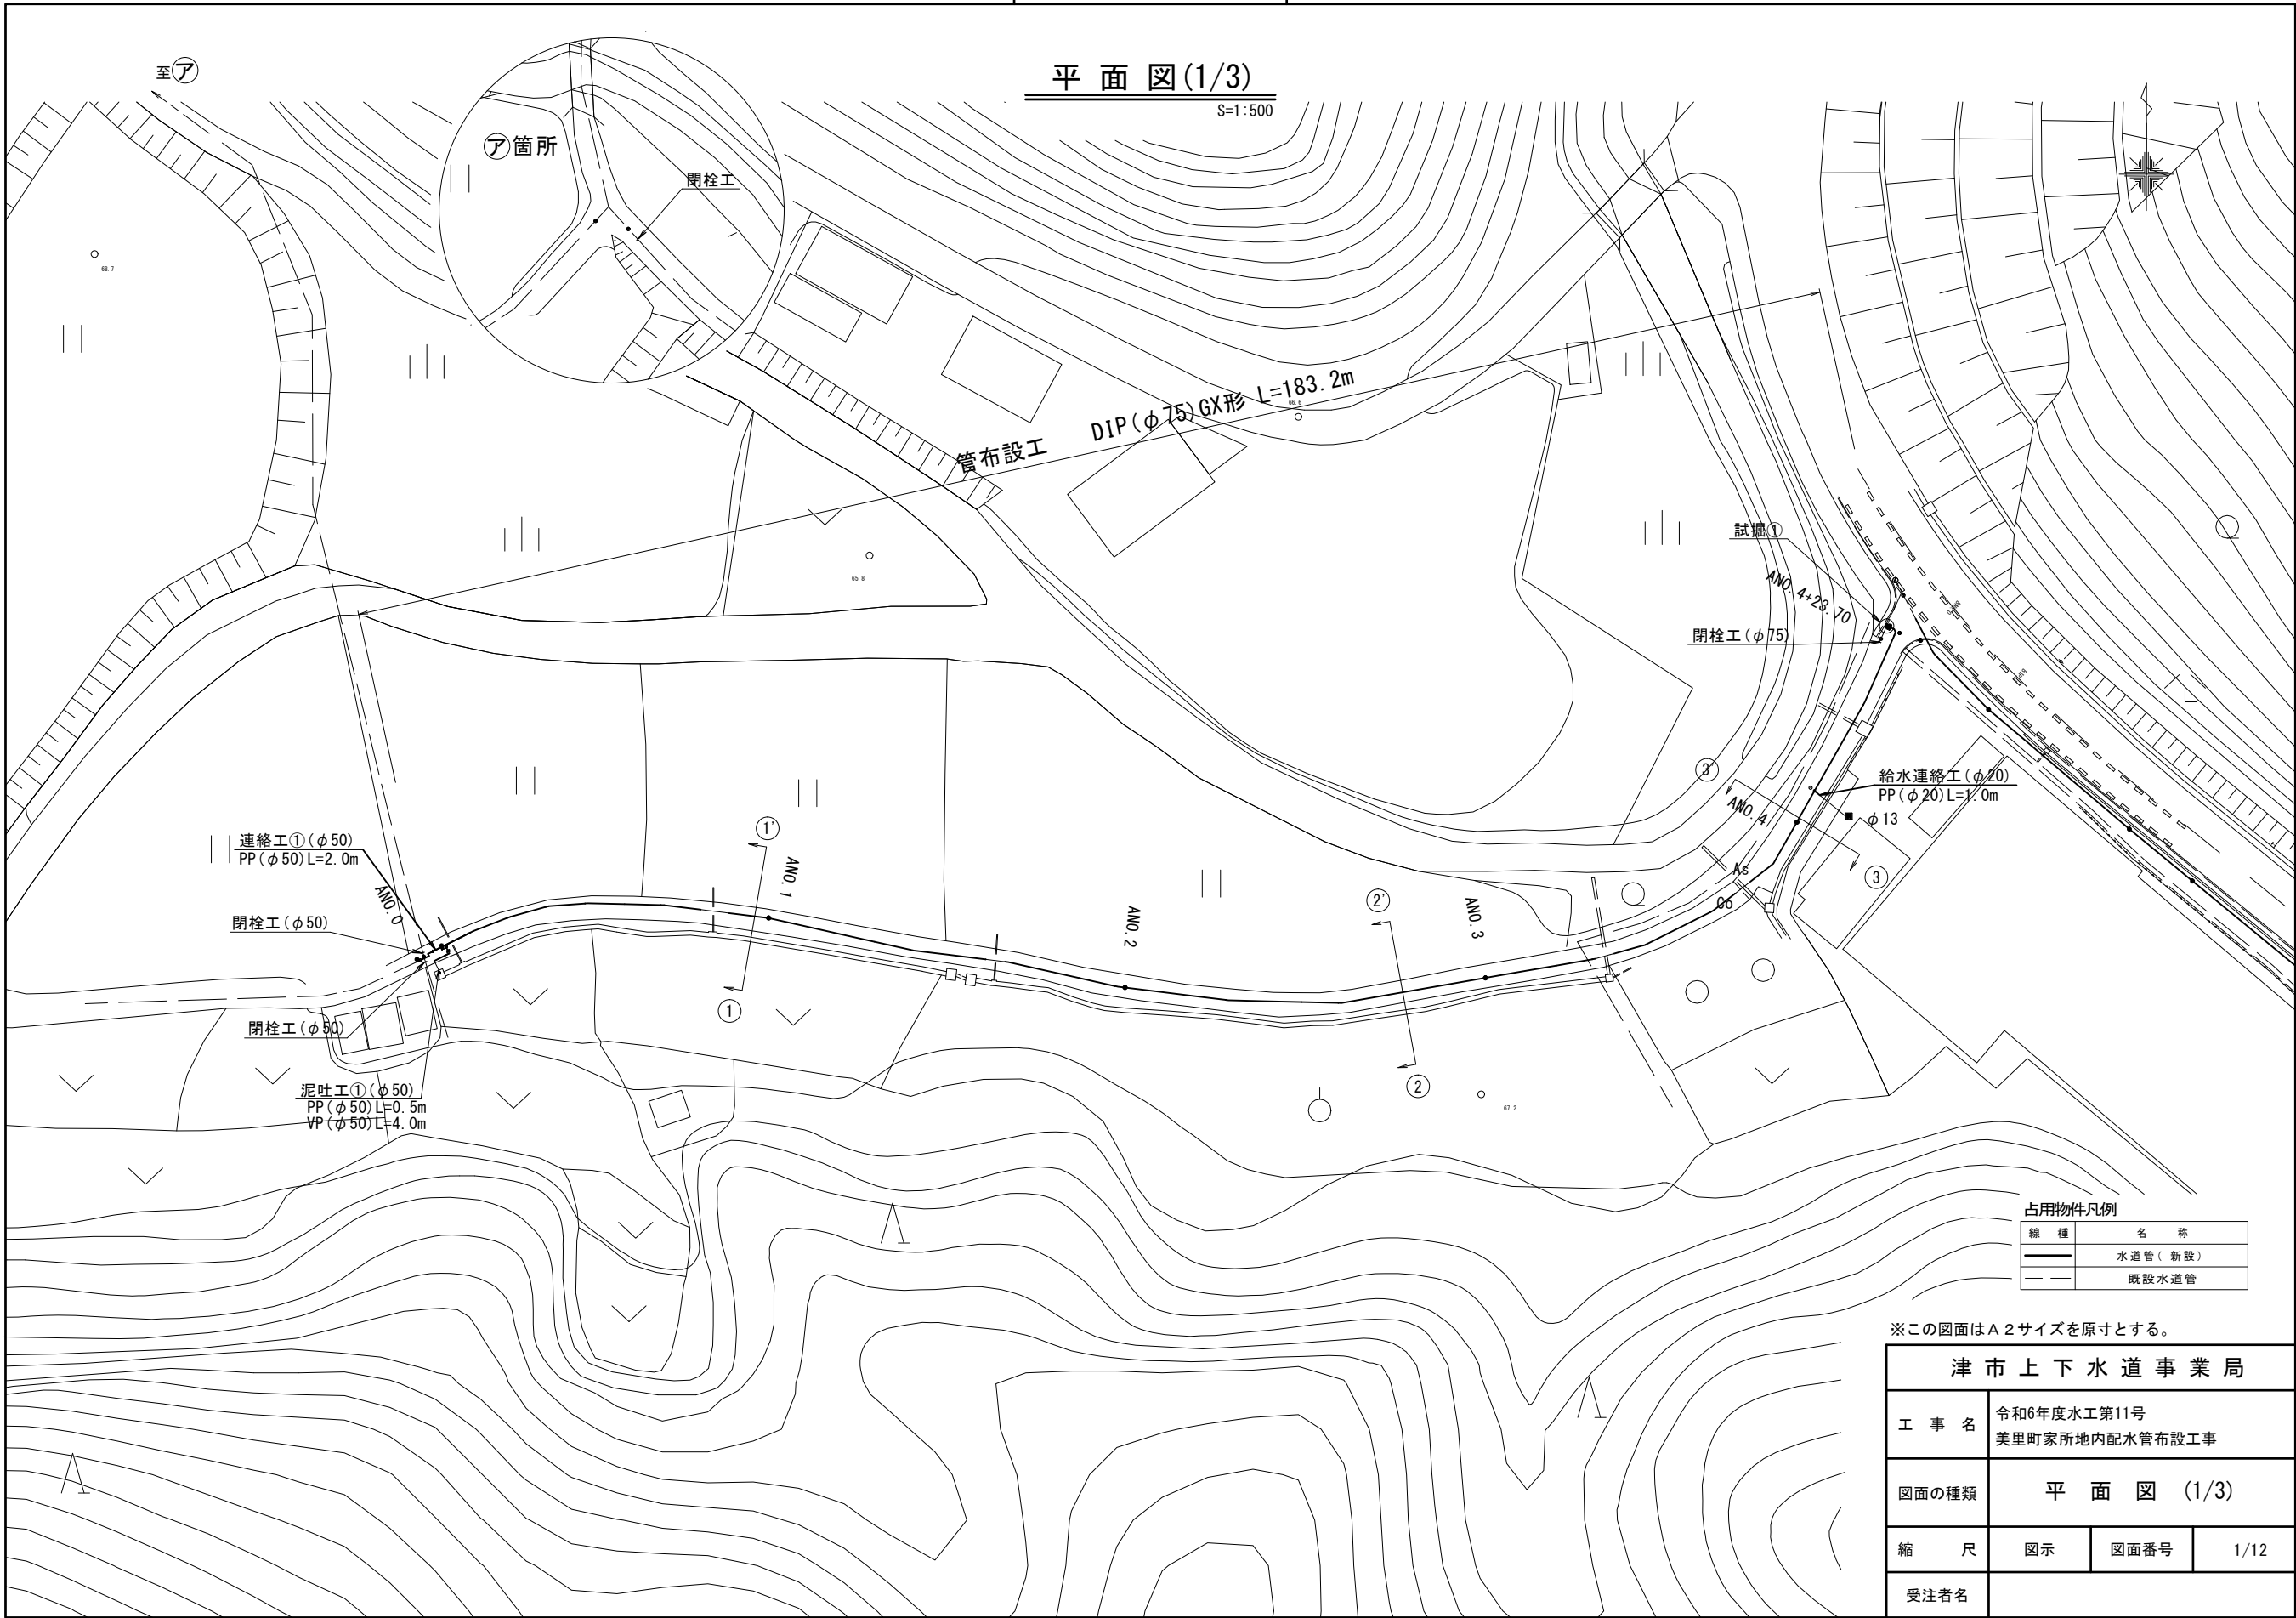

占用物件凡例

線種	名称
	水道管(新設)
	既設水道管

※この図面はA2サイズを原寸とする。

津市上下水道事業局			
工 事 名	令和6年度水工第11号		
	美里町家所地内配水管布設工事		
図面の種類	平 面 図 (1/3)		
縮 尺	図示	図面番号	1/12
	受注者名		

設計図

平面図(2/3)

S=1:500

管布設工 DIP(φ75)GX形 L=367.4m

泥吐工②(φ50)
PP(φ50)L=0.5m
VP(φ50)L=1.5m

占用物件凡例

線 種	名 称
	水道管(新設)
	既設水道管


※この図面はA2サイズを原寸とする。

津市上下水道事業局			
工 事 名	令和6年度水工第11号 美里町家所地内配水管布設工事		
図面の種類	平 面 図 (2/3)		
縮 尺	図示	図面番号	2/12
受注者名			

設計図

平面図(3/3)

S=1:500

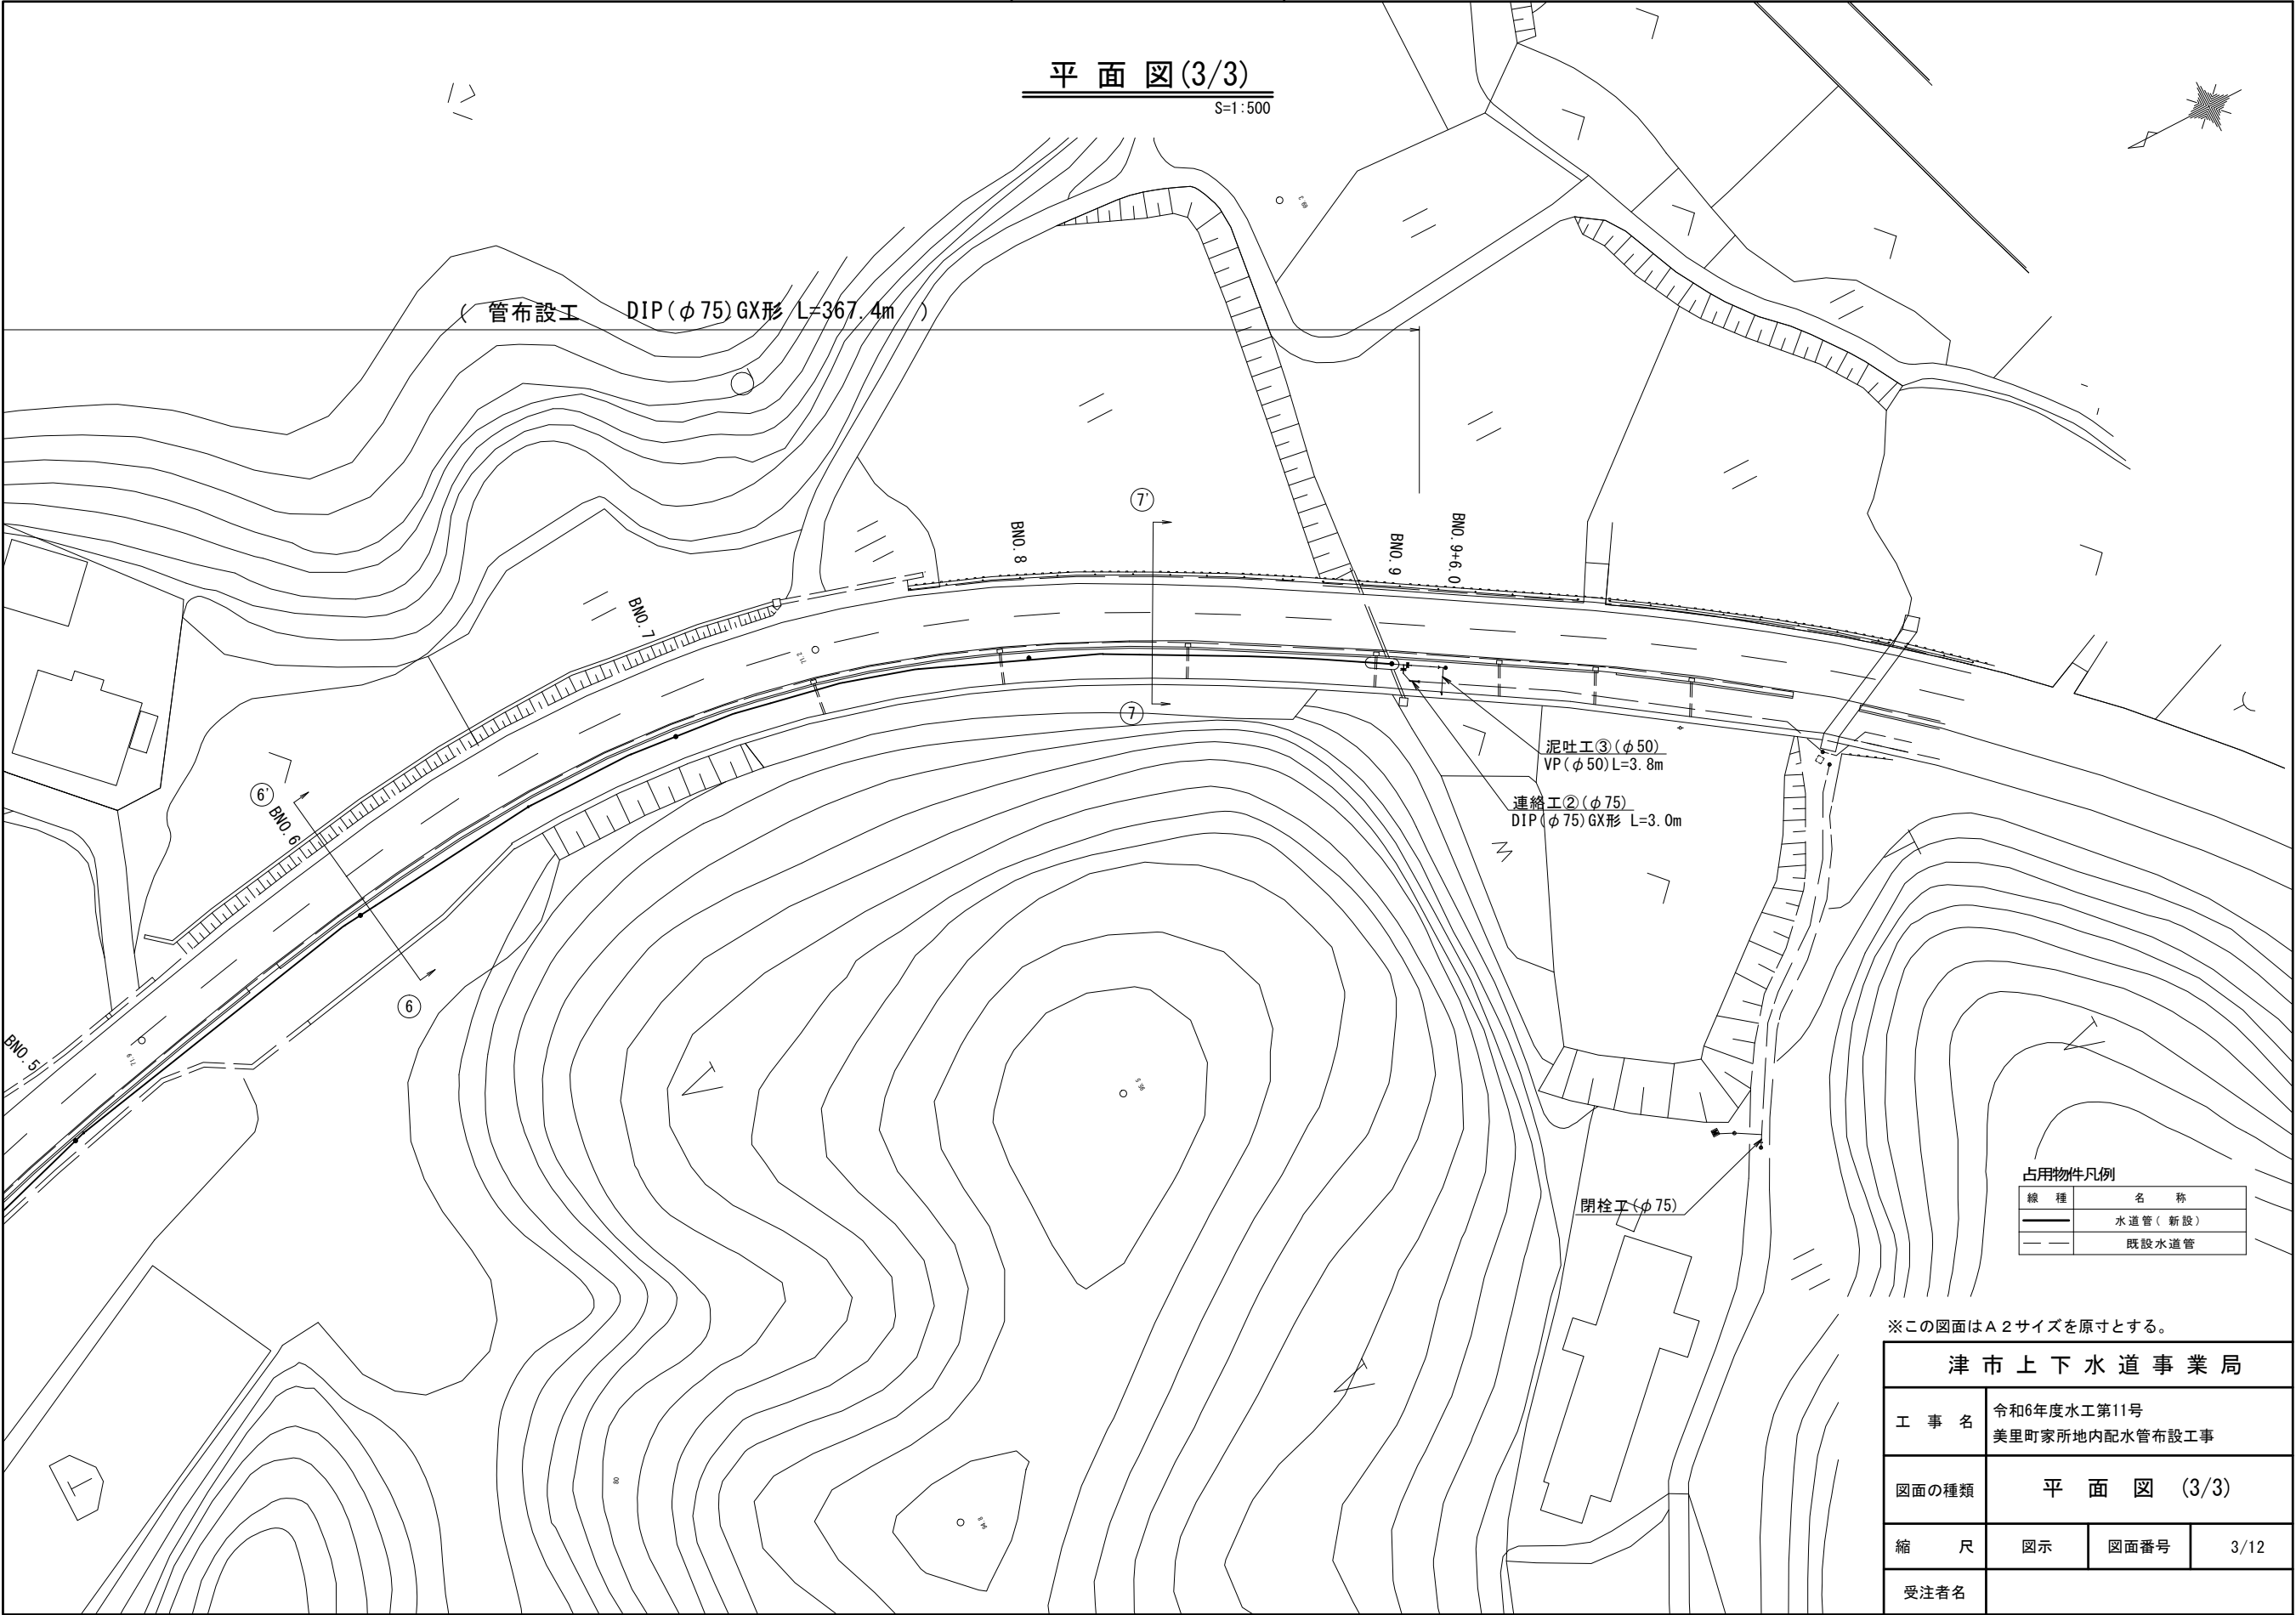

※この図面はA2サイズを原寸とする。


津市上下水道事業局			
工 事 名	令和6年度水工第11号		
	美里町家所地内配水管布設工事		
図面の種類	平 面 図 (3/3)		
縮 尺	図示	図面番号	3/12
	受注者名		

設計図


横断面図

S=1:100


③ - ③'

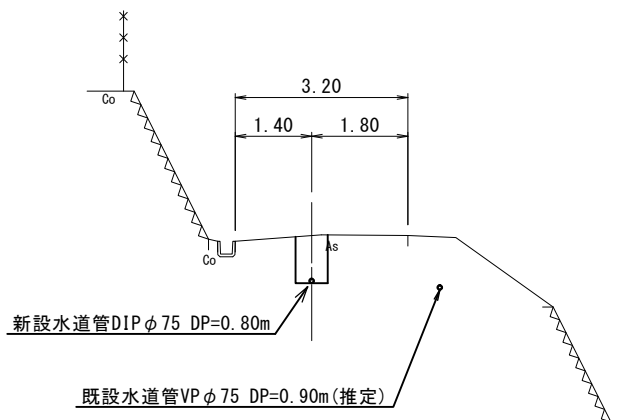


② - ②'

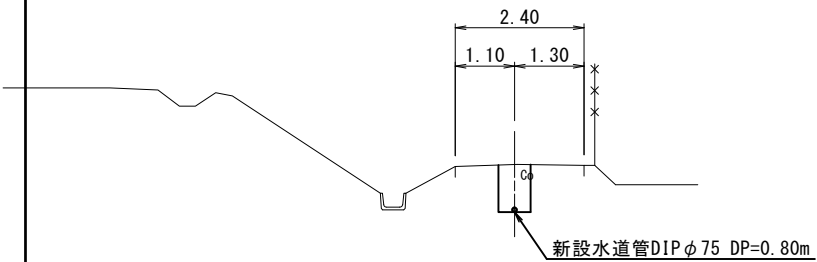


① - ①'

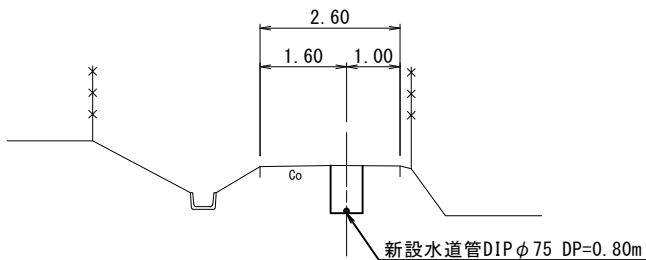


⑥ - ⑥'

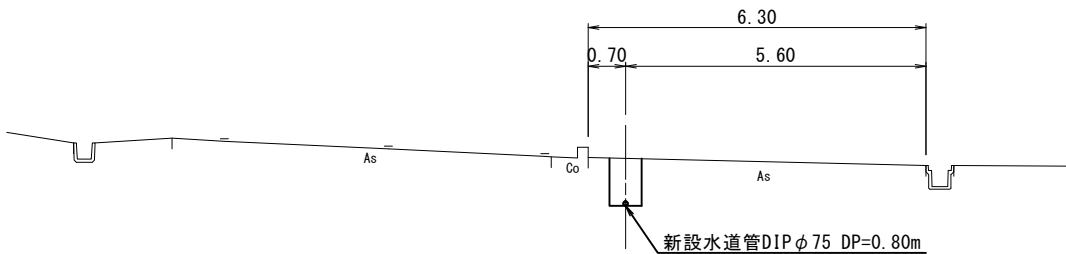


⑤ - ⑤'

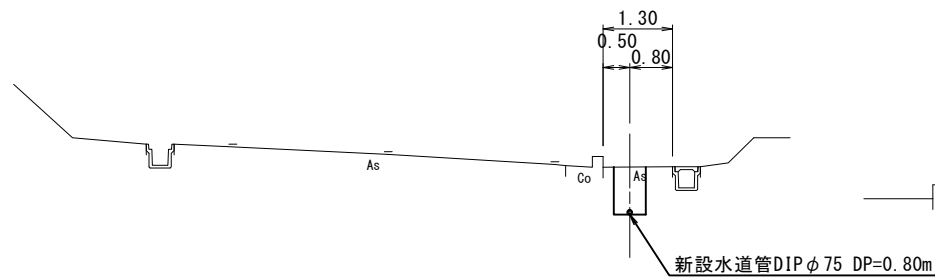

④ - ④'

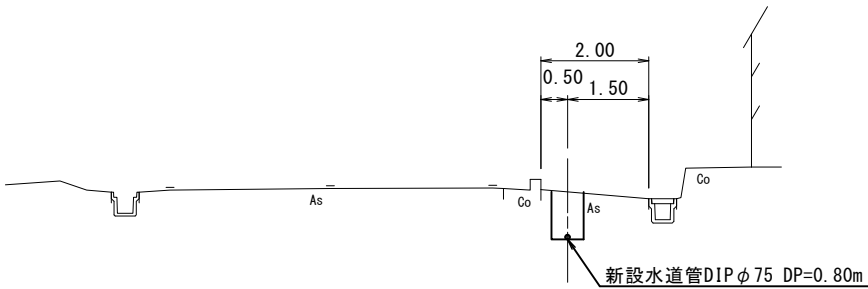

⑦ - ⑦'

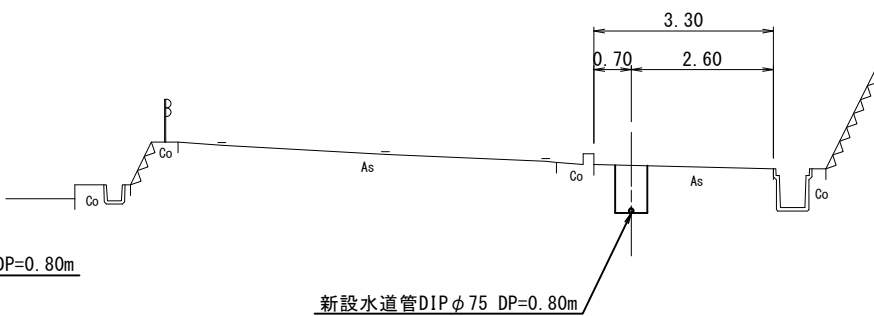


※この図面はA 2サイズを原寸とする。

津市上下水道事業局			
工 事 名	令和6年度水工第11号 美里町家所地内配水管布設工事		
図面の種類	横断面図		
縮 尺	図示	図面番号	4/12
受注者名			


設計図

土工定規図


S=1 : 20

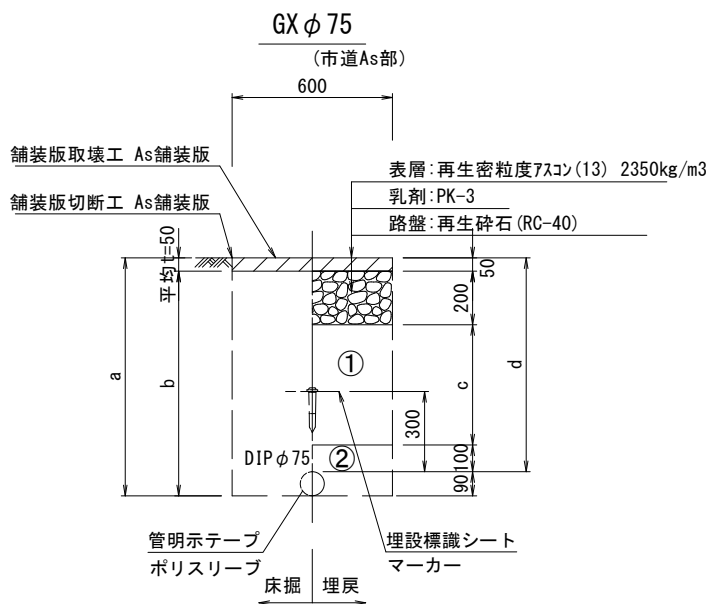


φ75				
土被り	a	b	c	d
800	890	840	450	800
1100	1190	1140	750	1100

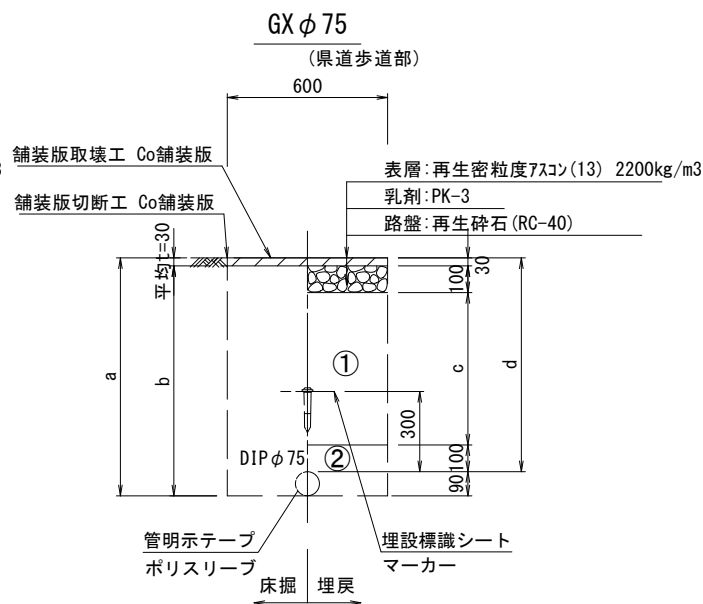


φ75				
土被り	a	b	c	d
800	890	860	570	800
1100	1190	1160	870	1100

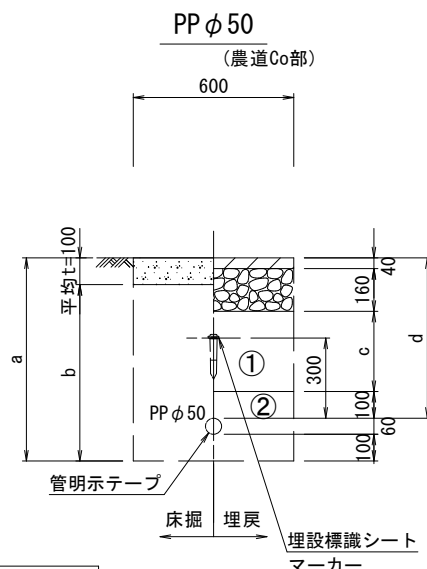


φ50				
土被り	a	b	c	d
600	760	660	300	600

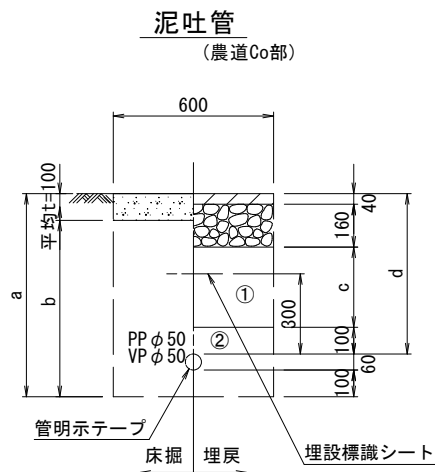


φ50				
土被り	a	b	c	d
600	760	660	300	600

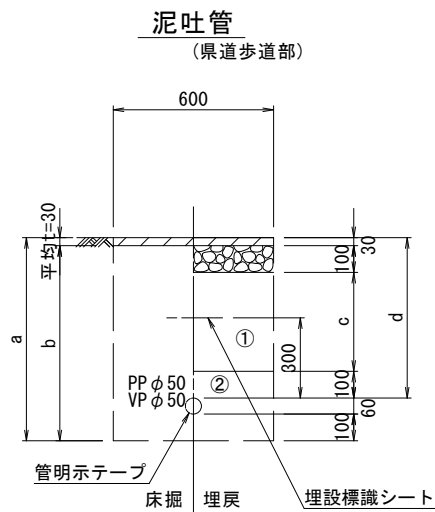


φ50				
土被り	a	b	c	d
600	760	730	370	600

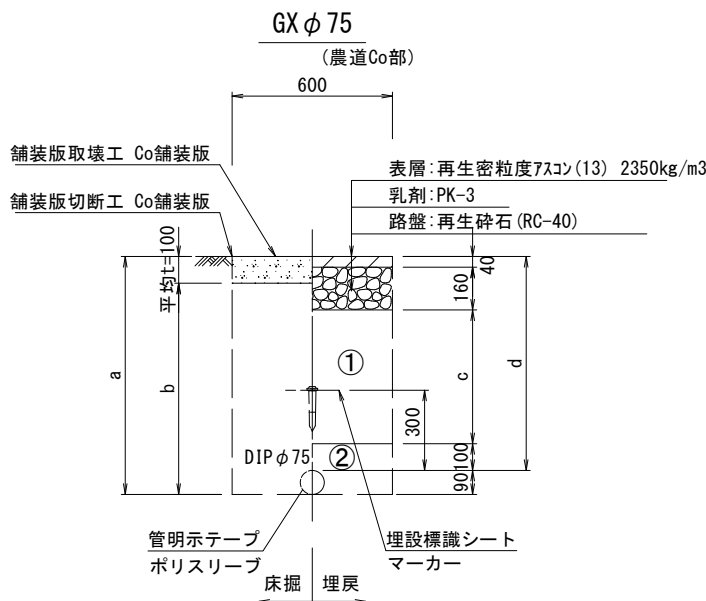

φ75				
土被り	a	b	c	d
600	690	590	300	600
800	890	790	500	800
1100	1190	1090	800	1100

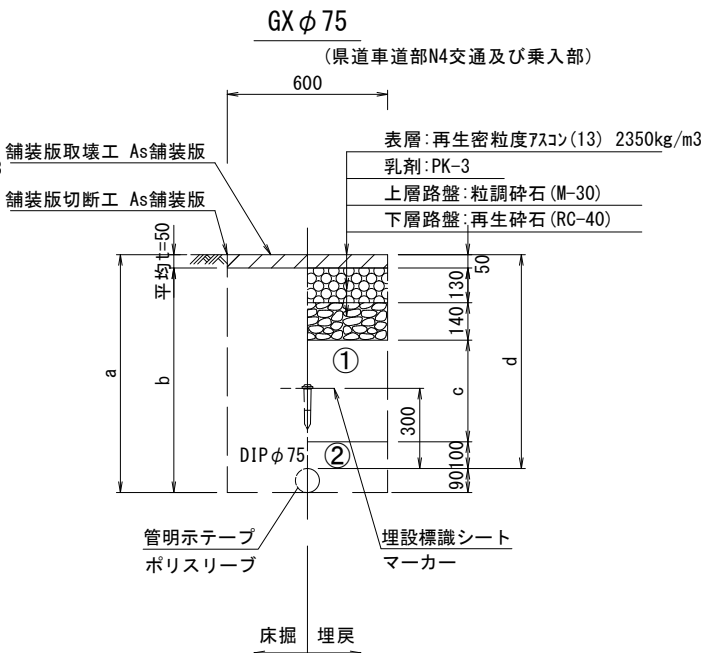

φ75				
土被り	a	b	c	d
800	890	840	380	800

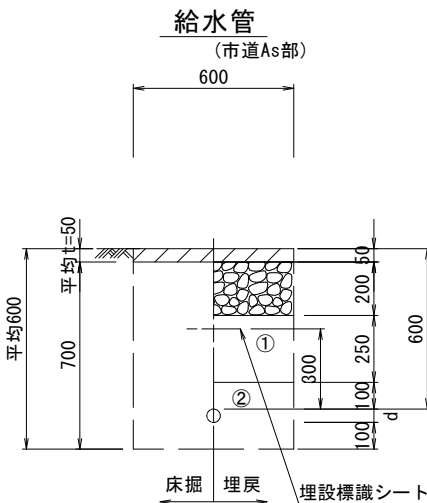

給水管外径 d	
φ20	d=25mm


- ①・・・再生砕石(RC-40)
②・・・管基礎用砂(埋戻し用砂)

※この図面はA2サイズを原寸とする。

津市上下水道事業局			
工事名	令和6年度水工第11号 美里町家所地内配水管布設工事		
図面の種類	土工定規図		
縮尺	図示	図面番号	5/12
受注者名			

配管詳細図(1/7)

 S=1 : 200




津市上下水道事業局			
工 事 名	令和6年度水工第11号 美里町家所地内配水管布設工事		
図面の種類	配管詳細図(1/7)		
縮 尺	図示	図面番号	6/12
受注者名			

設計図

配管詳細図(2/7)

S=1:200

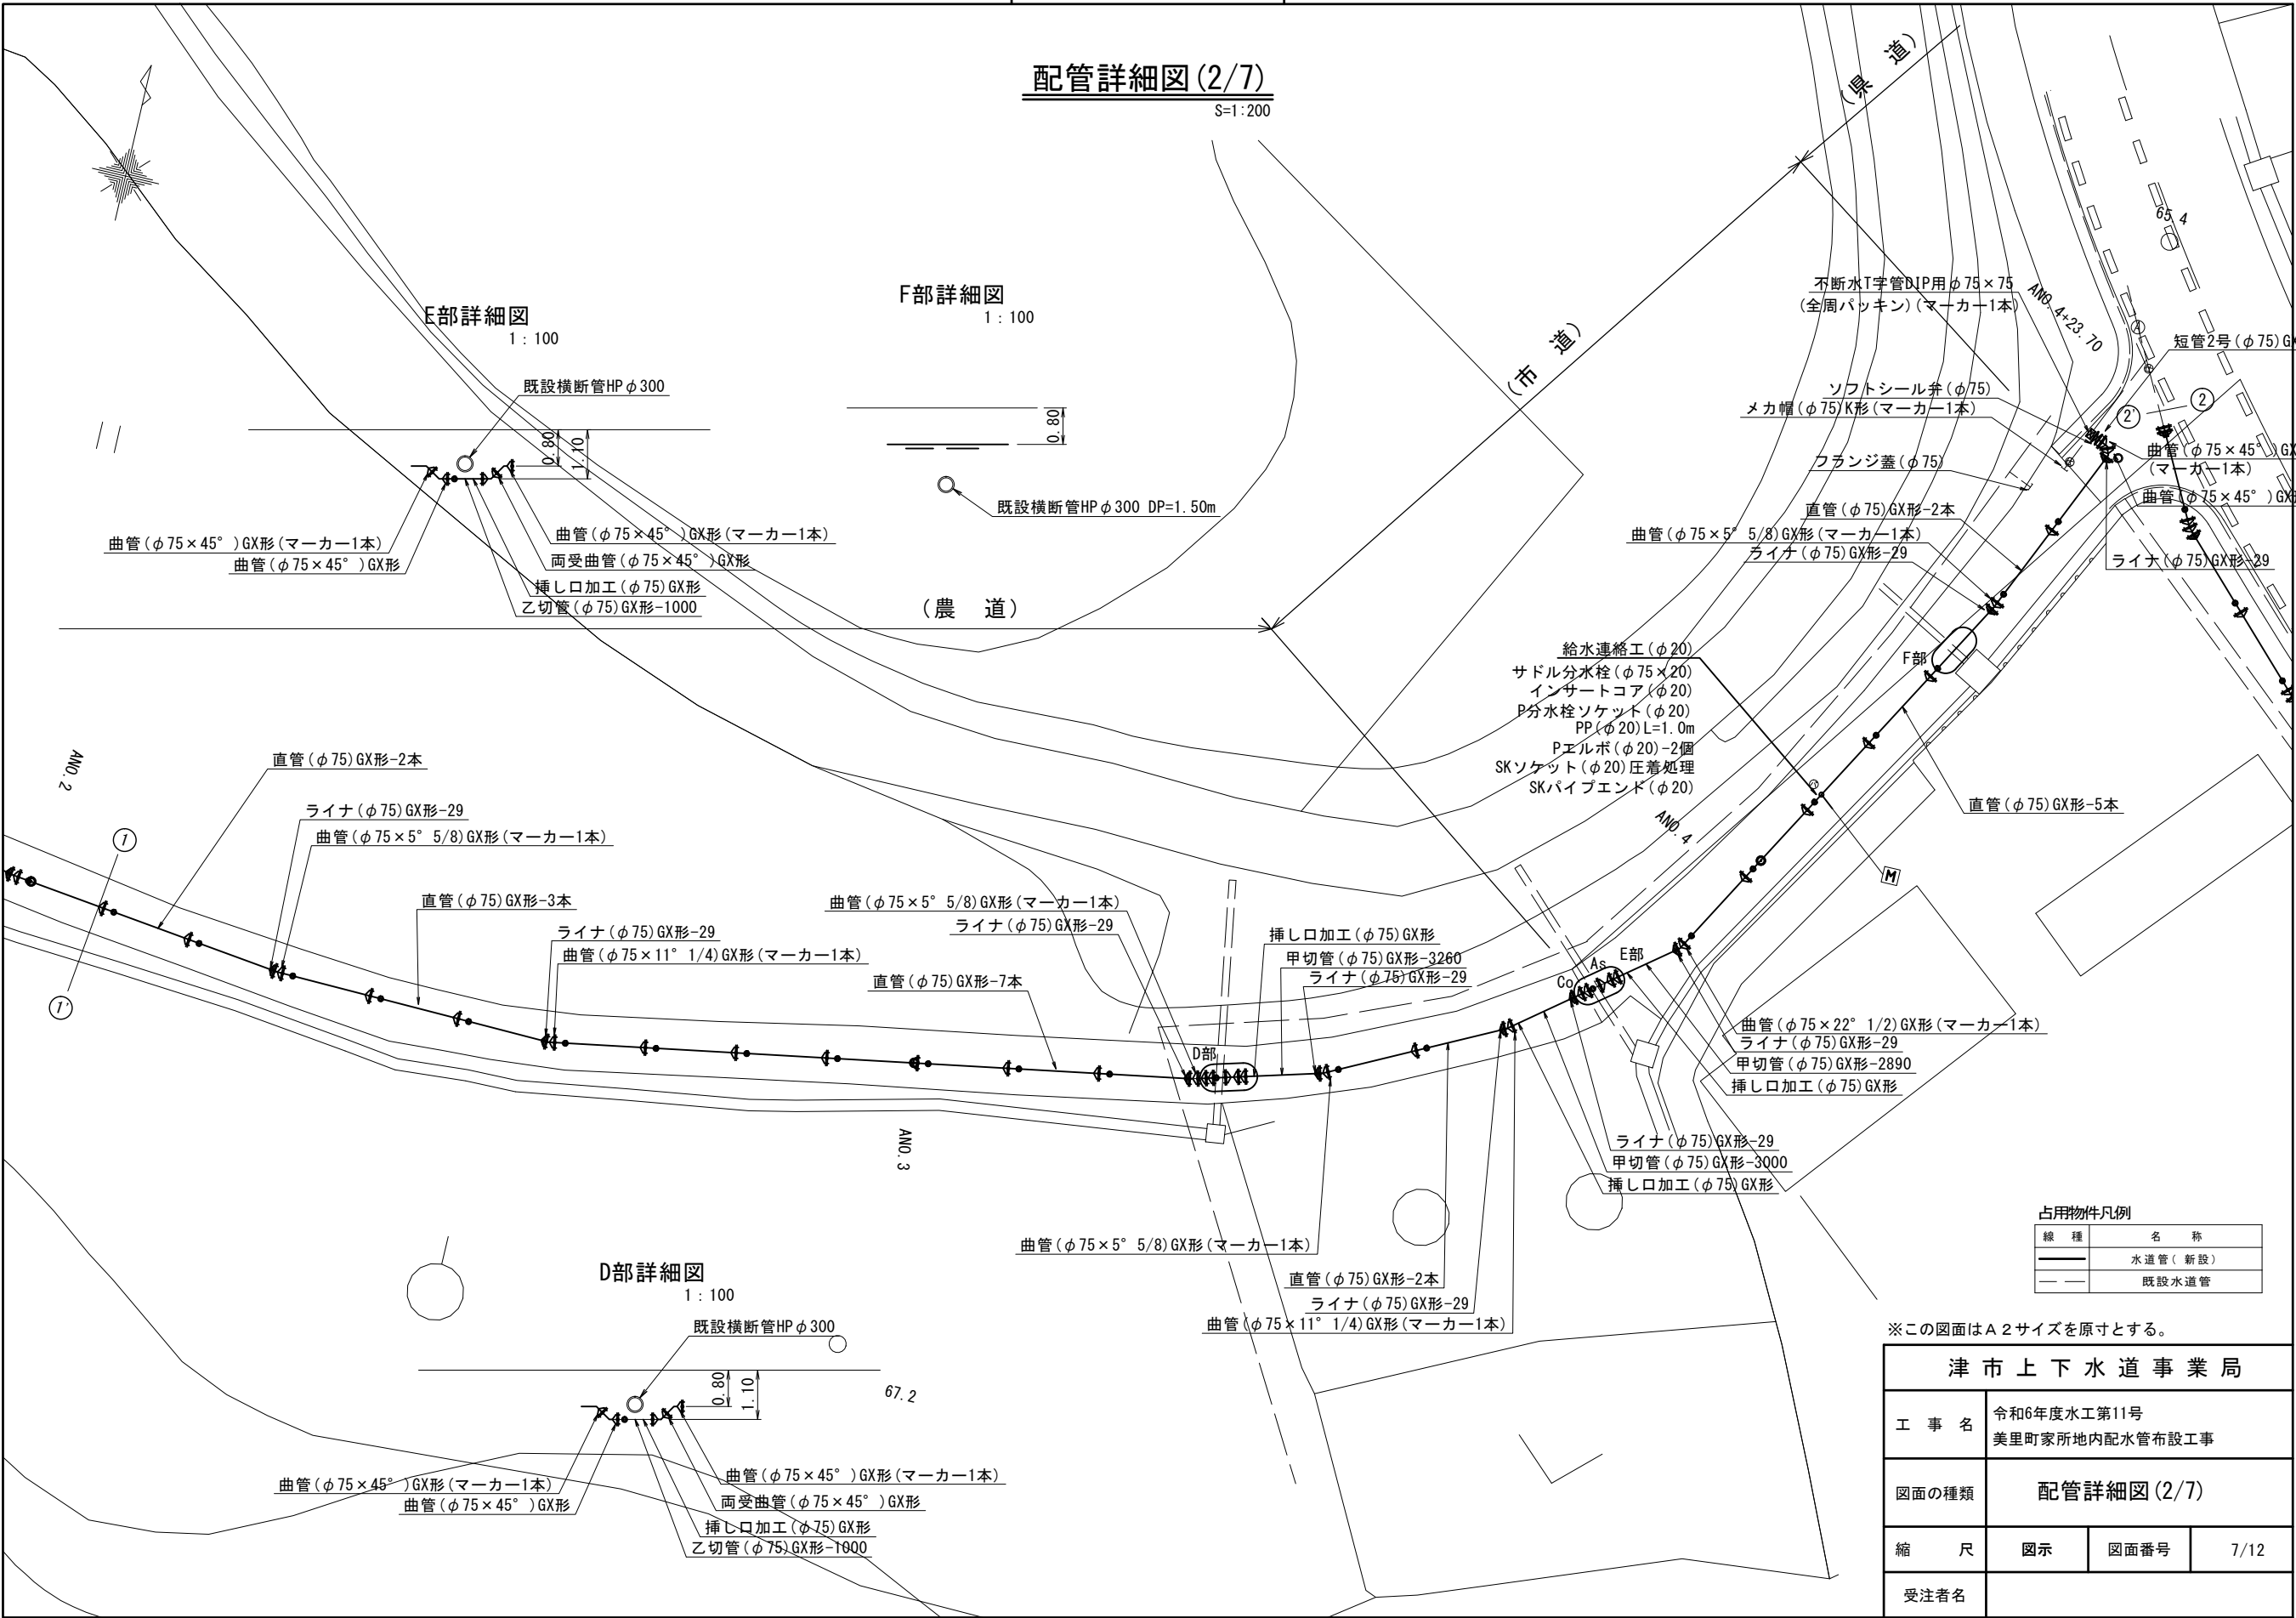

E部詳細図

1:100

F部詳細図

1:100

D部詳細図

1:100

占用物件凡例

線 種	名 称
	水道管(新設)
	既設水道管

※この図面はA2サイズを原寸とする。

津市上下水道事業局			
工 事 名	令和6年度水工第11号 美里町家所地内配水管布設工事		
図面の種類	配管詳細図(2/7)		
縮 尺	図示	図面番号	7/12
受注者名			

設計図

配管詳細図(3/7)

S=1:200

(県道車道部・乗入部)

(県道歩道部)

G部詳細図

T:100

既設横断管VPφ150

08.0

計画水道管DIPφ75 DP=0.80m

Glink(φ75)GX形(マーカー1本)

ライナ(φ75)GX形-29

直管(φ75)GX形-1本

曲管(φ75×11° 1/4)GX形(マーカー1本)

曲管(φ75×5° 5/8)GX形(マーカー1本)

F付T字管(φ75×75)GX形

ソフトシール弁受挿し口(φ75)GX形

ライナ(φ75)GX形-29

甲切管(φ75)GX形-3040

挿し口加工(φ75)GX形

ライナ(φ75)GX形-29

直管(φ75)GX形-1本

ライナ(φ75)GX形-29

曲管(φ75×5° 5/8)GX形(マーカー1本)

直管(φ75)GX形-1本

直管(φ75)GX形-15本(マーカー1本)

泥吐工②

合フランジ(φ75×50)

Pオネジソケット(φ50)-2個

PP(φ50) L=0.5m

砲金仕切弁(φ50)

金属入バルブソケット(φ50)

VP(φ50) L=1.5m

VPエルボ(φ50)-4個

占用物件凡例

線 種	名 称
	水道管(新設)
	既設水道管


※この図面はA2サイズを原寸とする。

津市上下水道事業局			
工 事 名	令和6年度水工第11号 美里町家所地内配水管布設工事		
図面の種類	配管詳細図(3/7)		
縮 尺	図示	図面番号	8/12
受注者名			

設計図


配管詳細図(4/7)

S=1:200

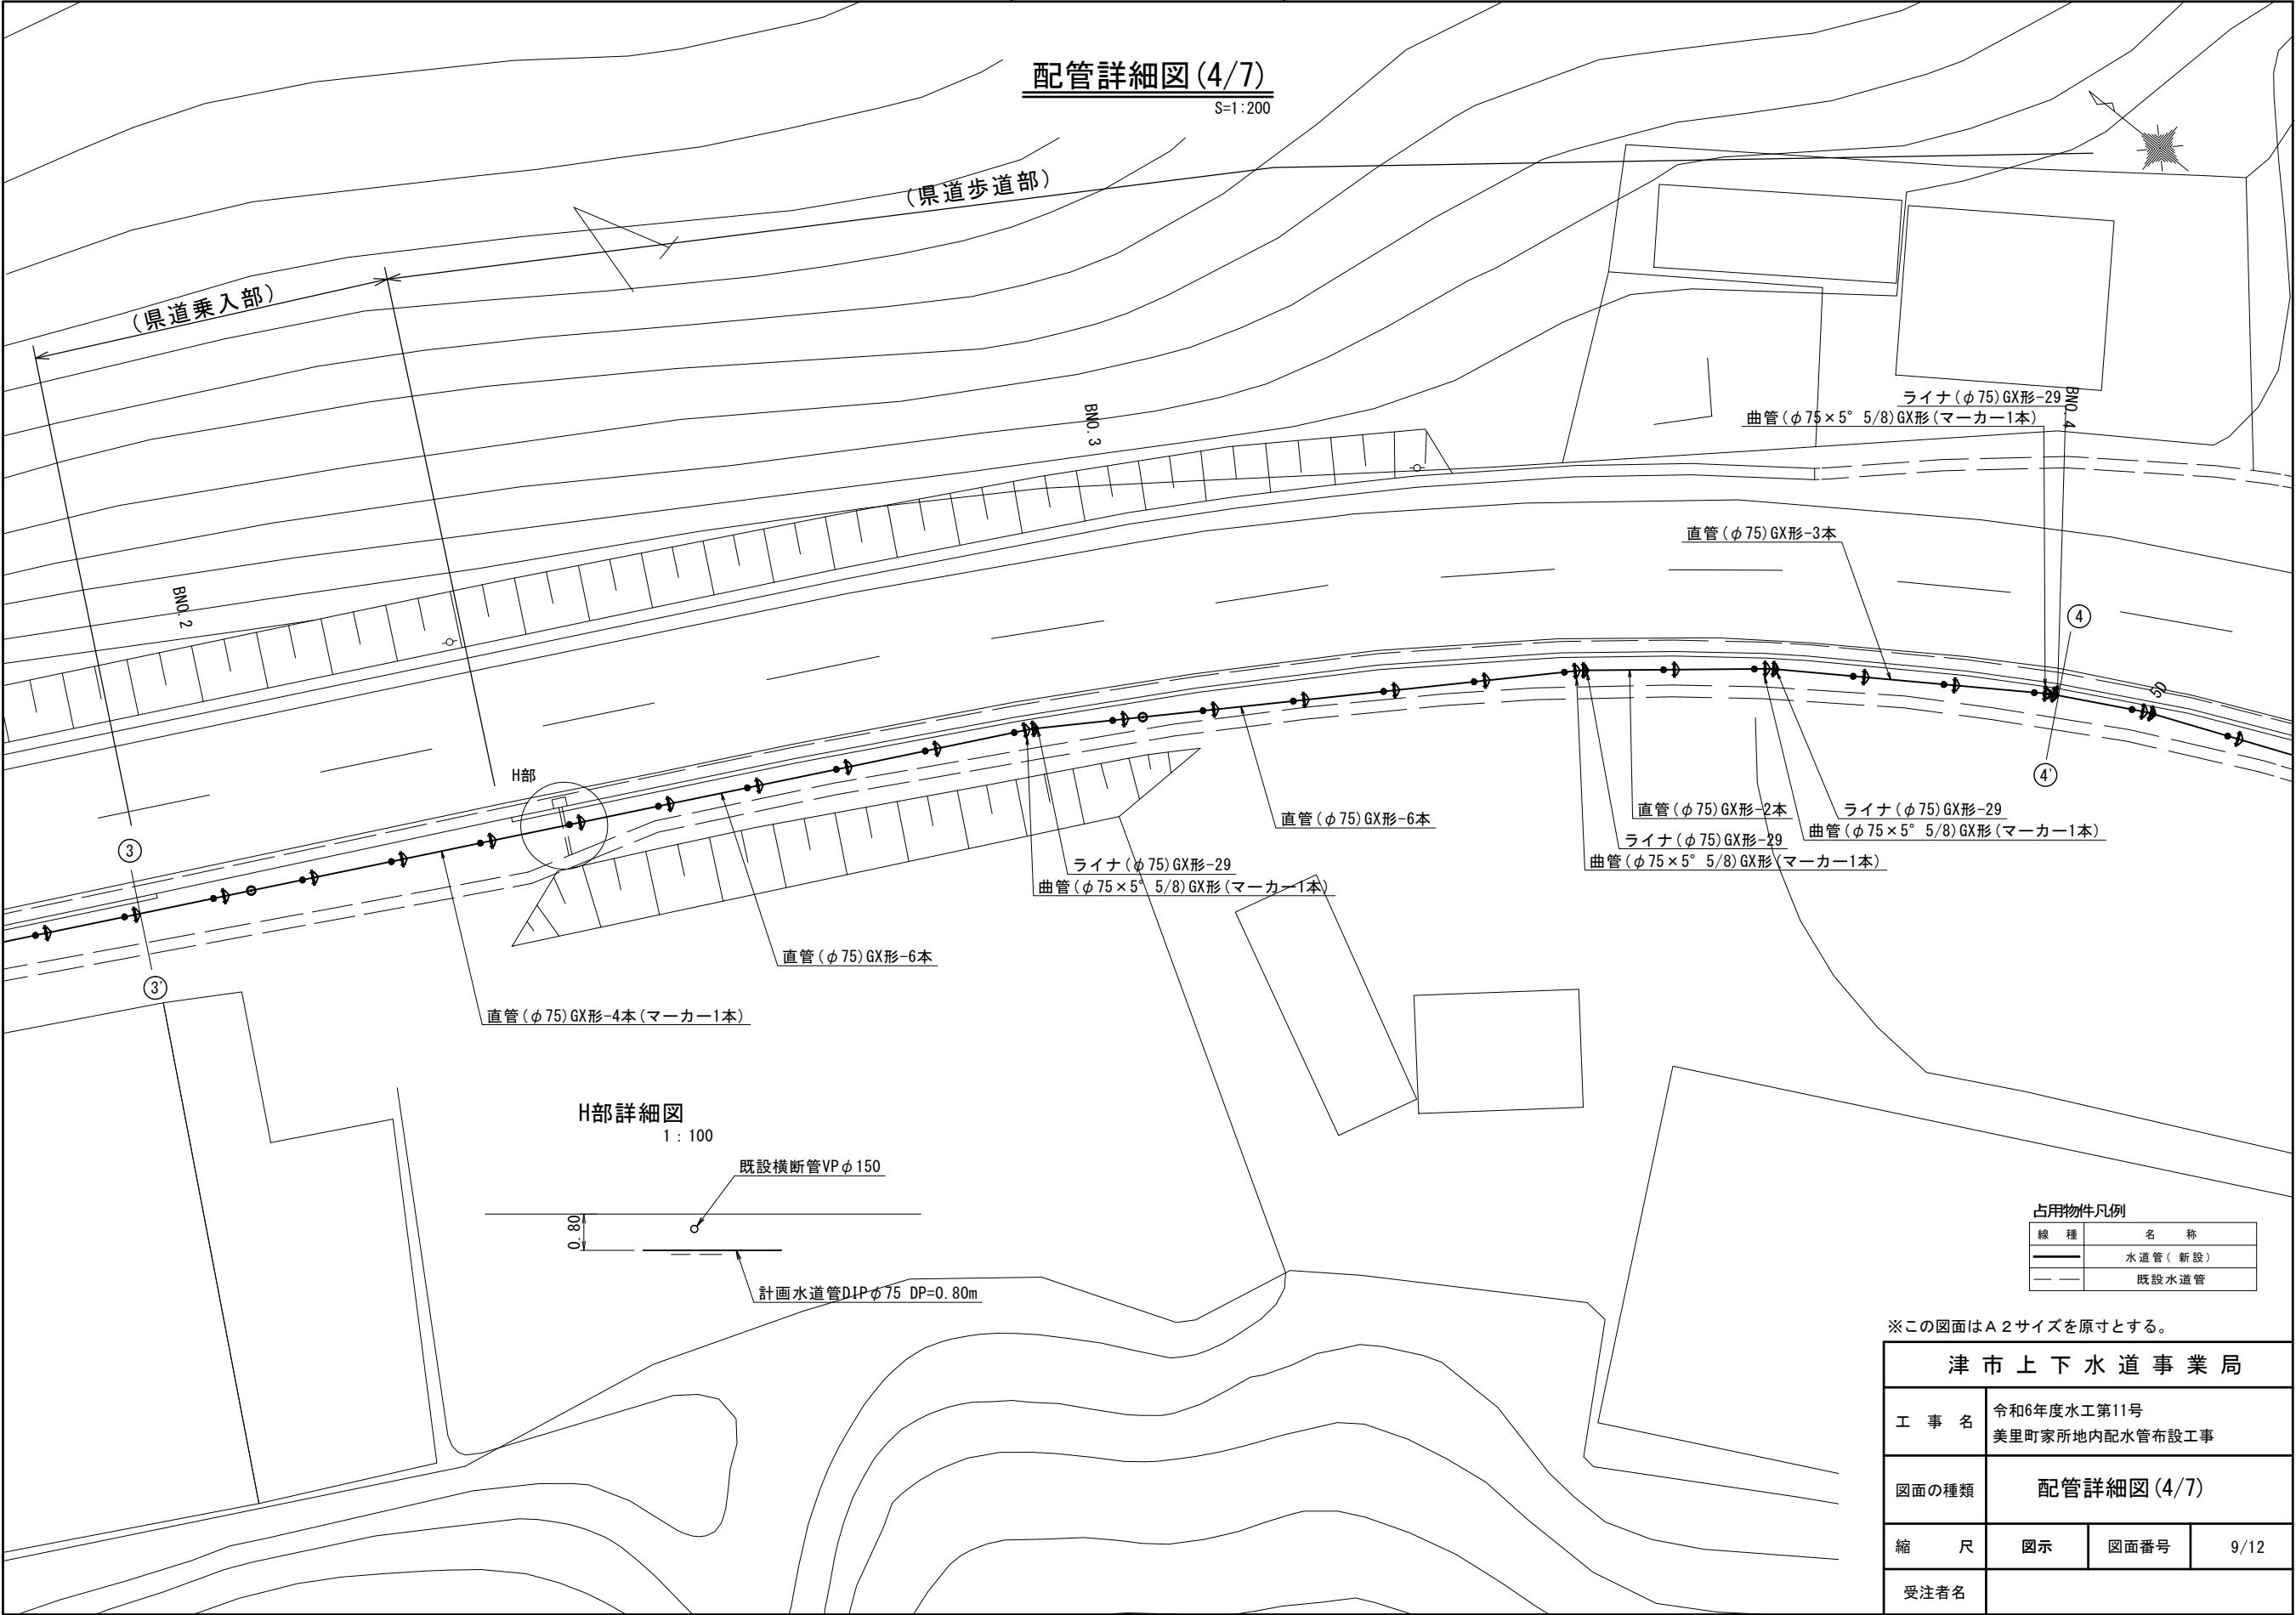

H部詳細図

1:100

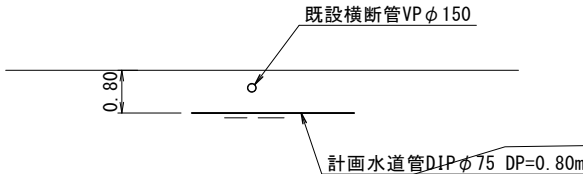

占用物件凡例

線種	名称
——	水道管(新設)
---	既設水道管


※この図面はA2サイズを原寸とする。

津市上下水道事業局			
工 事 名	令和6年度水工第11号		
	美里町家所地内配水管布設工事		
図面の種類	配管詳細図(4/7)		
縮 尺	図示	図面番号	9/12
受注者名			

設計図

配管詳細図(5/7)

S=1:200

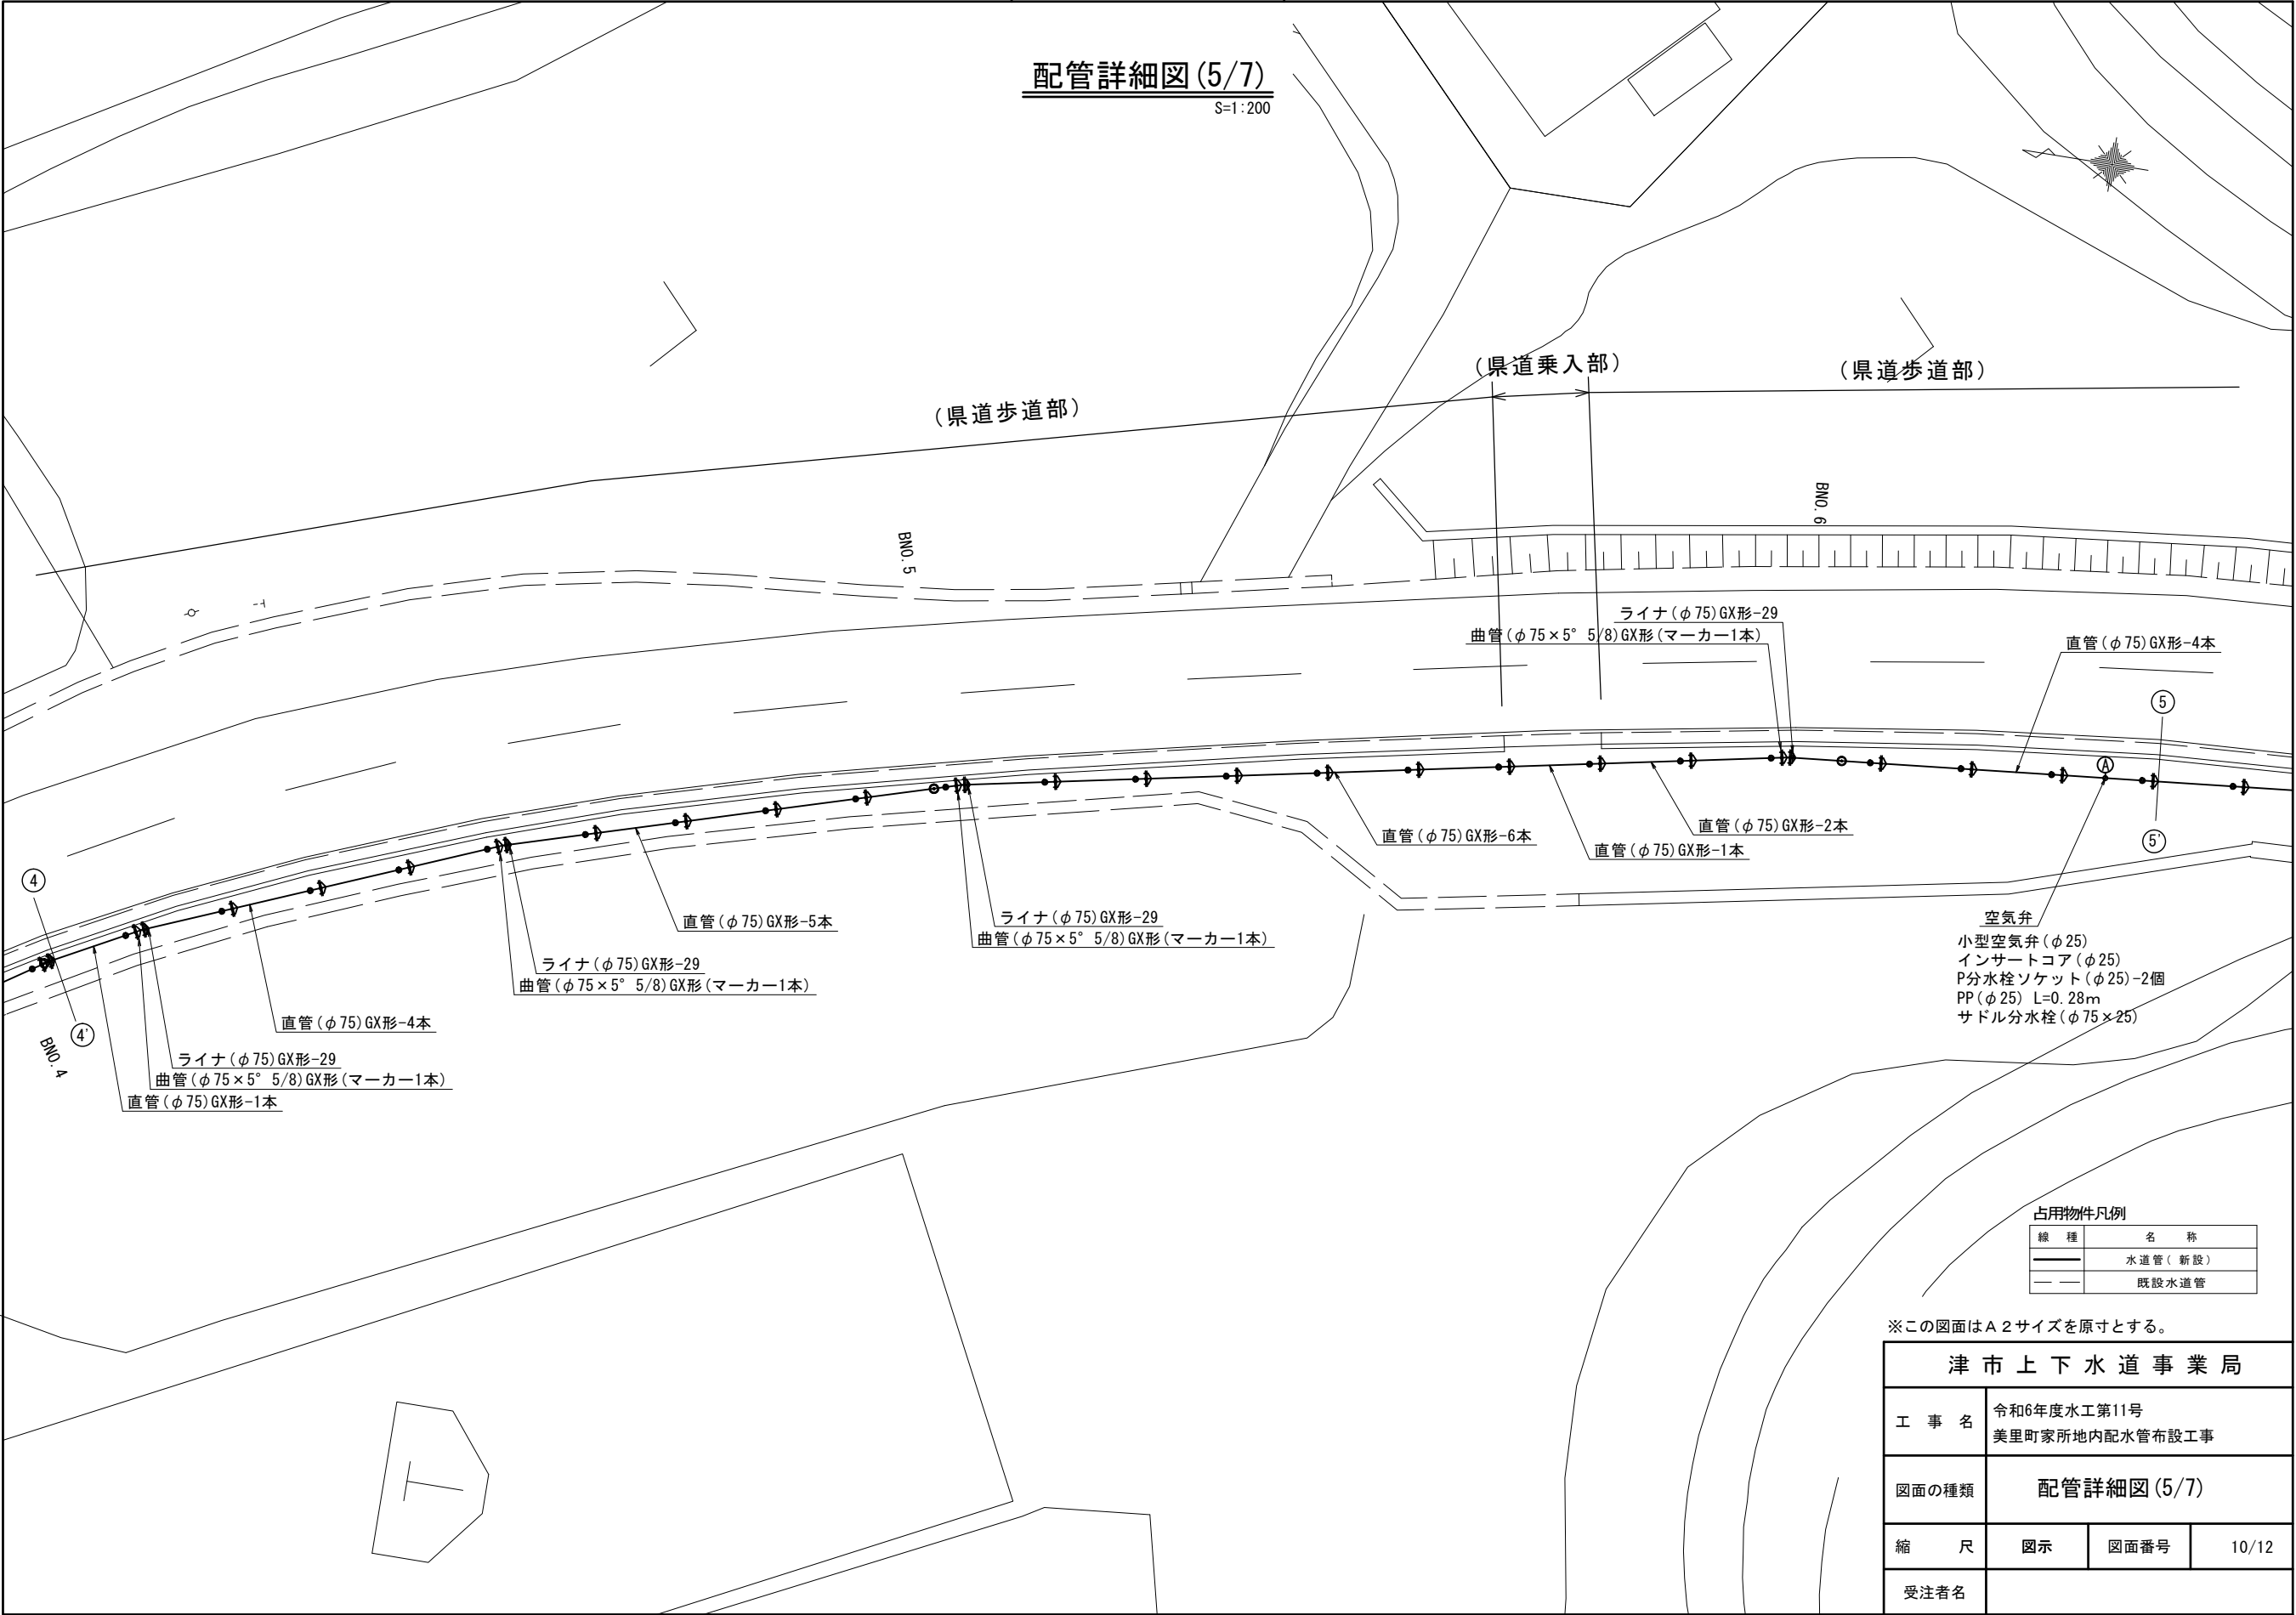

占用物件凡例

線 種	名 称
	水道管(新設)
	既設水道管


※この図面はA 2 サイズを原寸とする。

津 市 上 下 水 道 事 業 局			
工 事 名	令和6年度水工第11号 美里町家所地内配水管布設工事		
図面の種類	配管詳細図(5/7)		
縮 尺	図示	図面番号	10/12
受注者名			

設計図

配管詳細図(6/7)

 S=1:200



I部詳細図

1:100

既設横断管HPφ200

0.80

計画水道管DIPφ75 DP=0.80m

J部詳細図

1:100

既設横断管HPφ200

0.80

計画水道管DIPφ75 DP=0.80m

K部詳細図


1:100

既設横断管HPφ200

0.80

計画水道管DIPφ75 DP=0.80m

(県道歩道部)

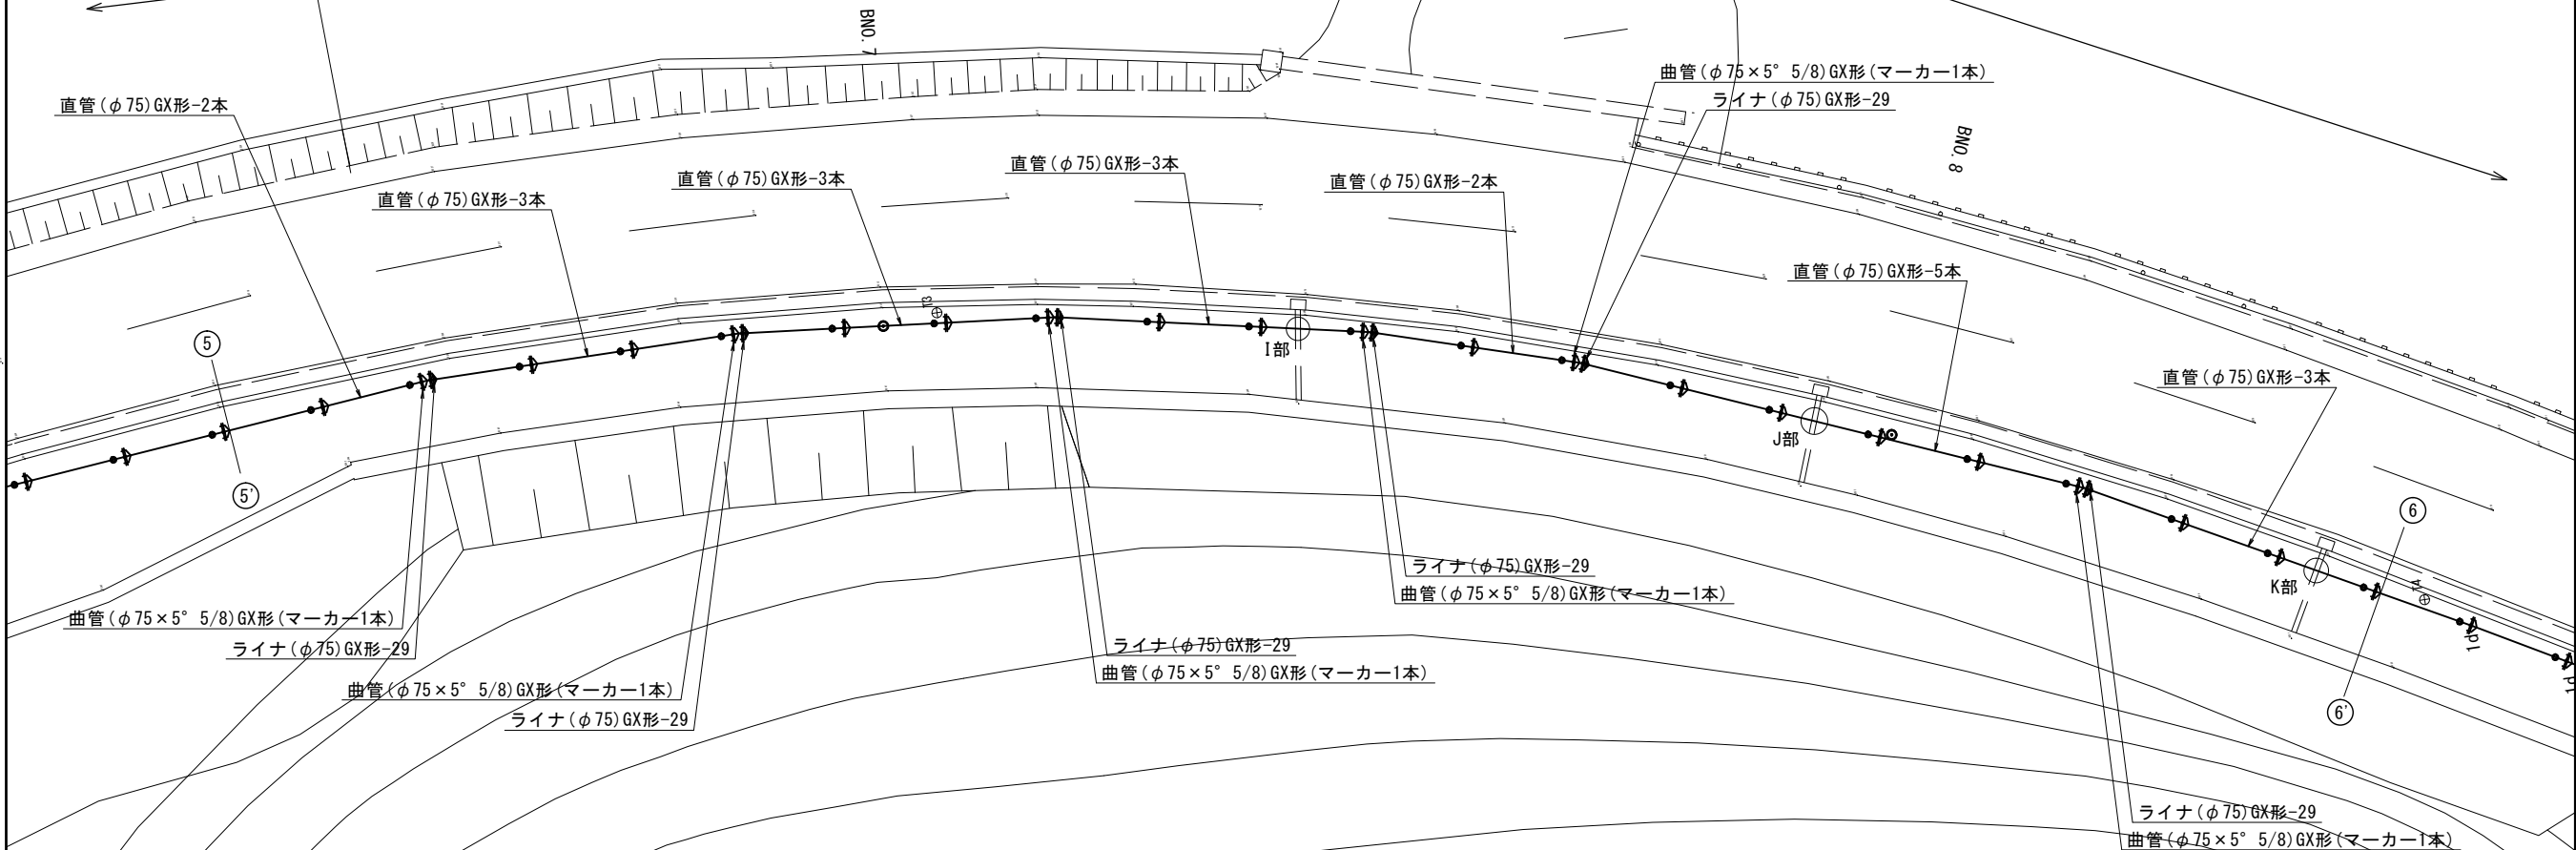

※この図面はA2サイズを原寸とする。


津市上下水道事業局			
工事名	令和6年度水工第11号 美里町家所地内配水管布設工事		
図面の種類	配管詳細図(6/7)		
縮尺	図示	図面番号	11/12
受注者名			

占用物件凡例

線種	名称
—	水道管(新設)
- -	既設水道管

配管詳細図(7/7)

S=1:200

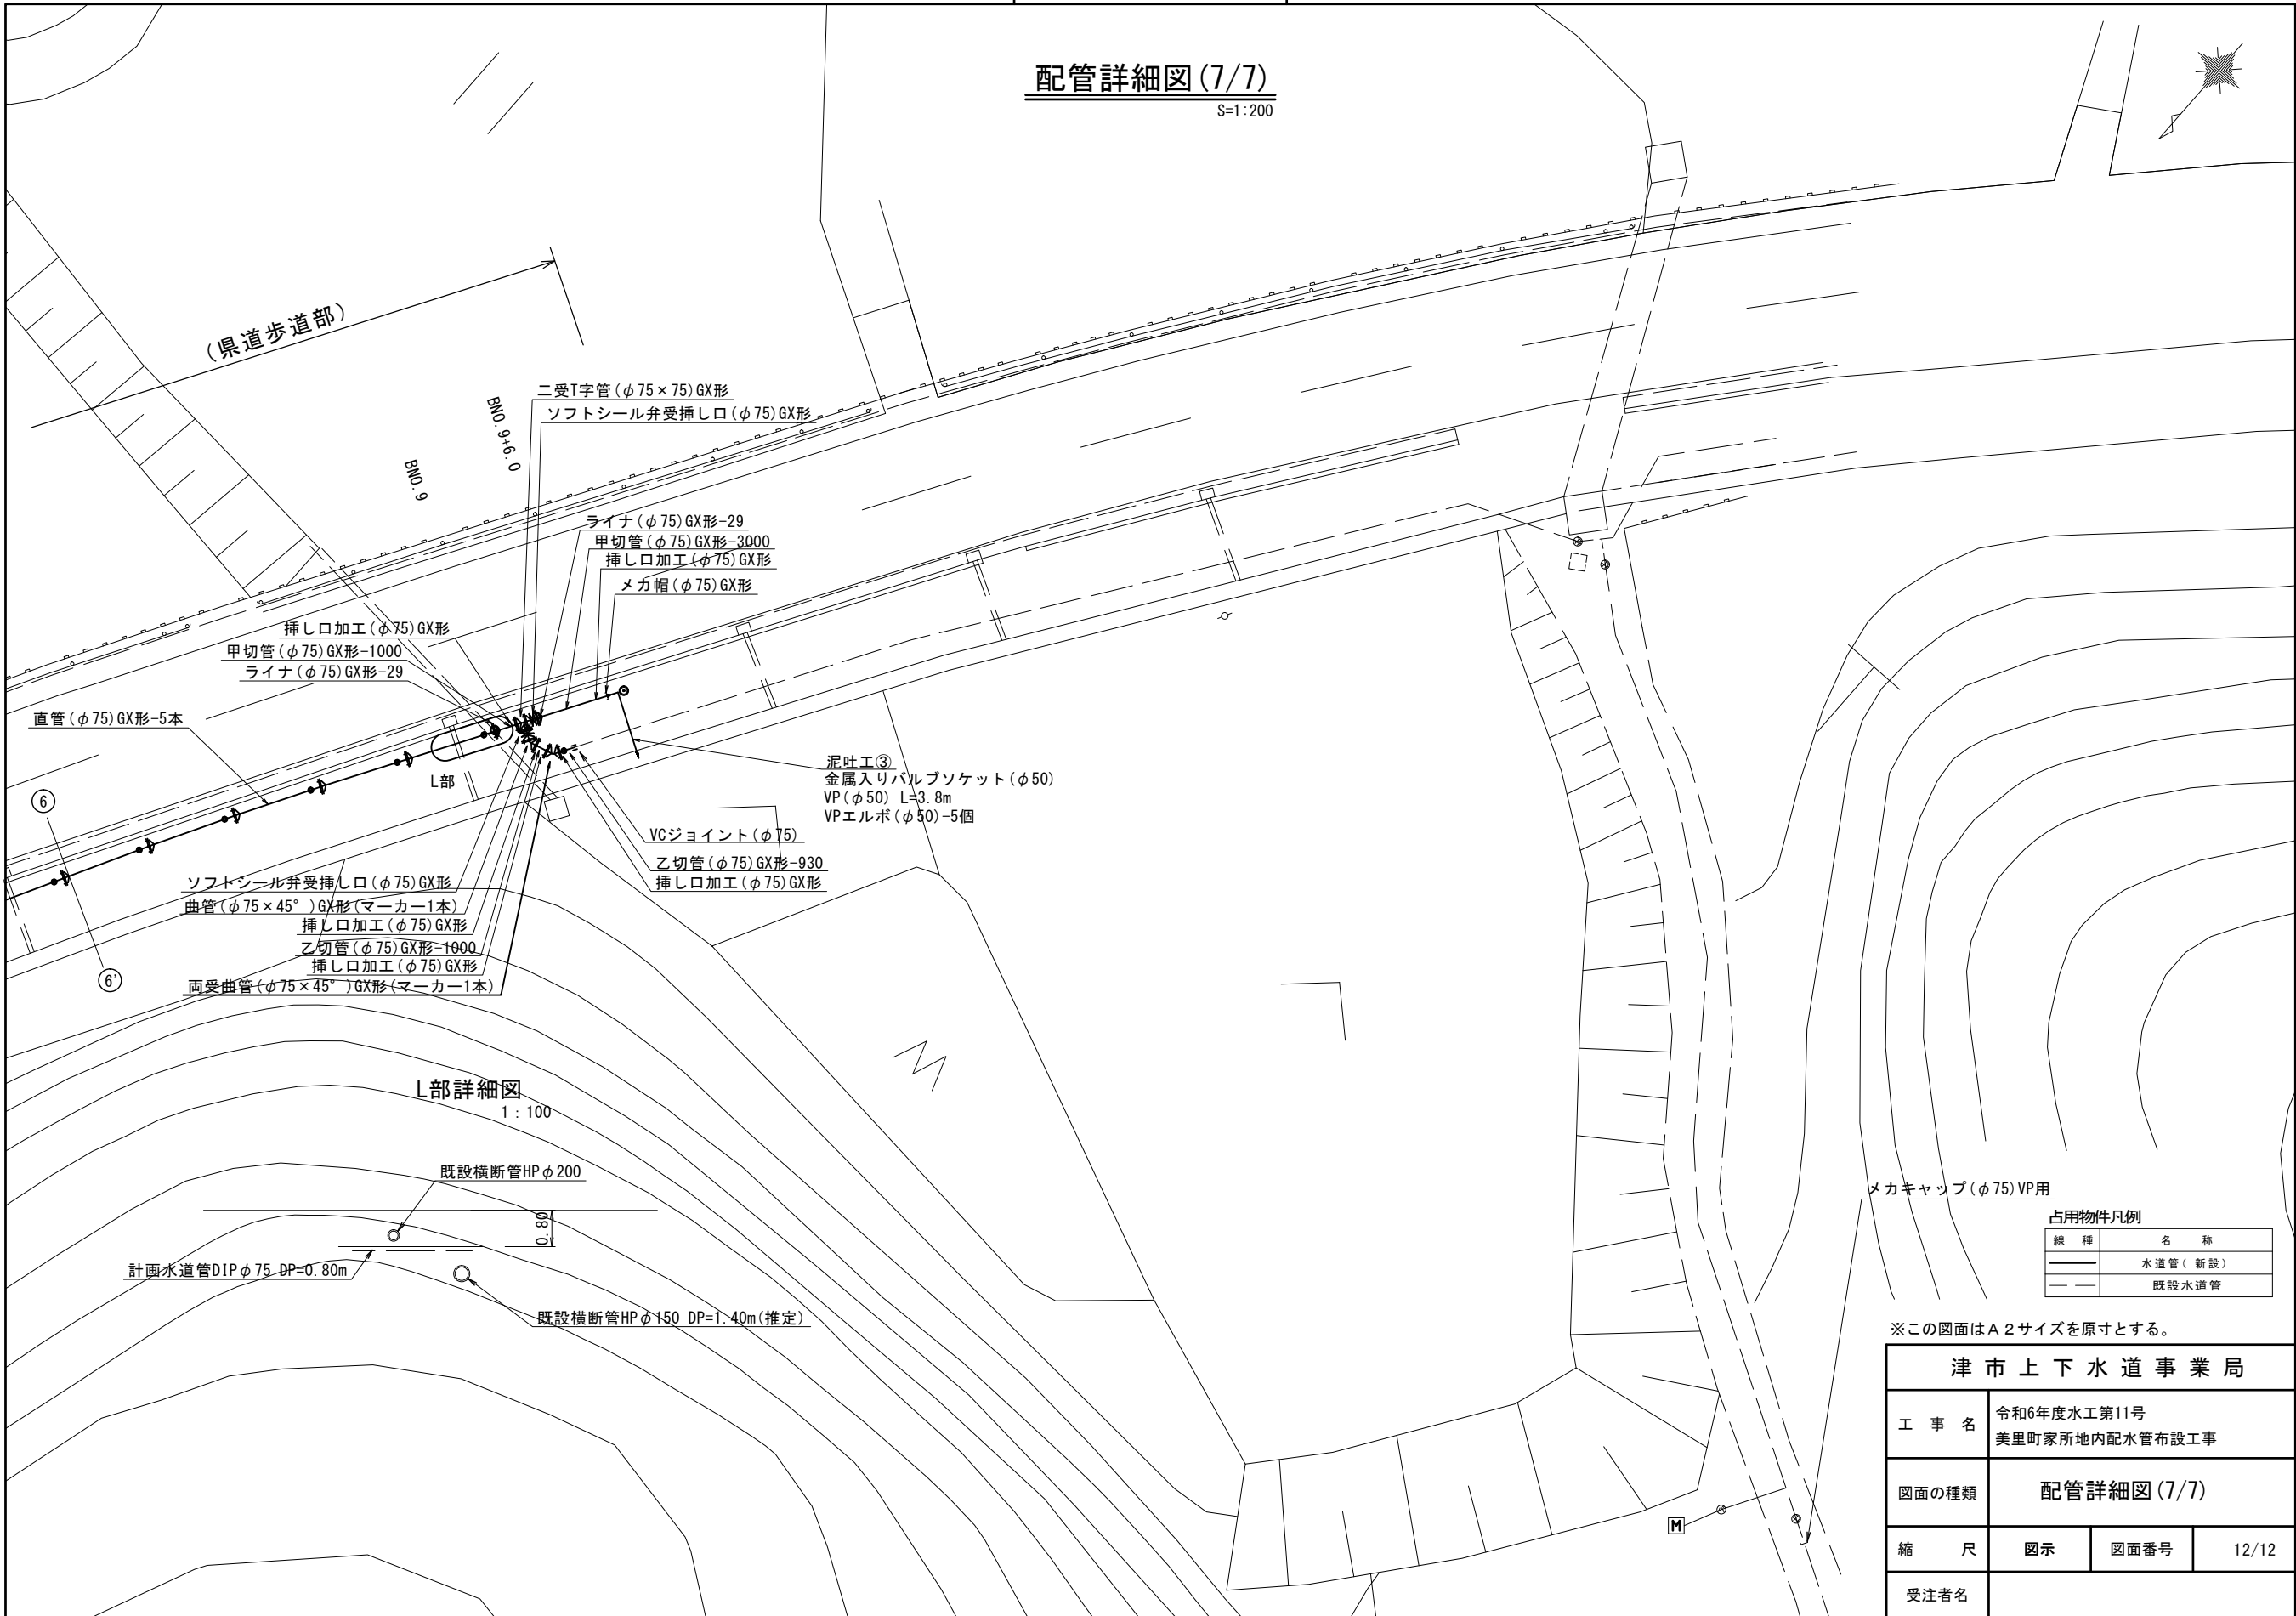

津市上下水道事業局			
工 事 名	令和6年度水工第11号		
	美里町家所地内配水管布設工事		
図面の種類	配管詳細図(7/7)		
縮 尺	図示	図面番号	12/12
受注者名			