
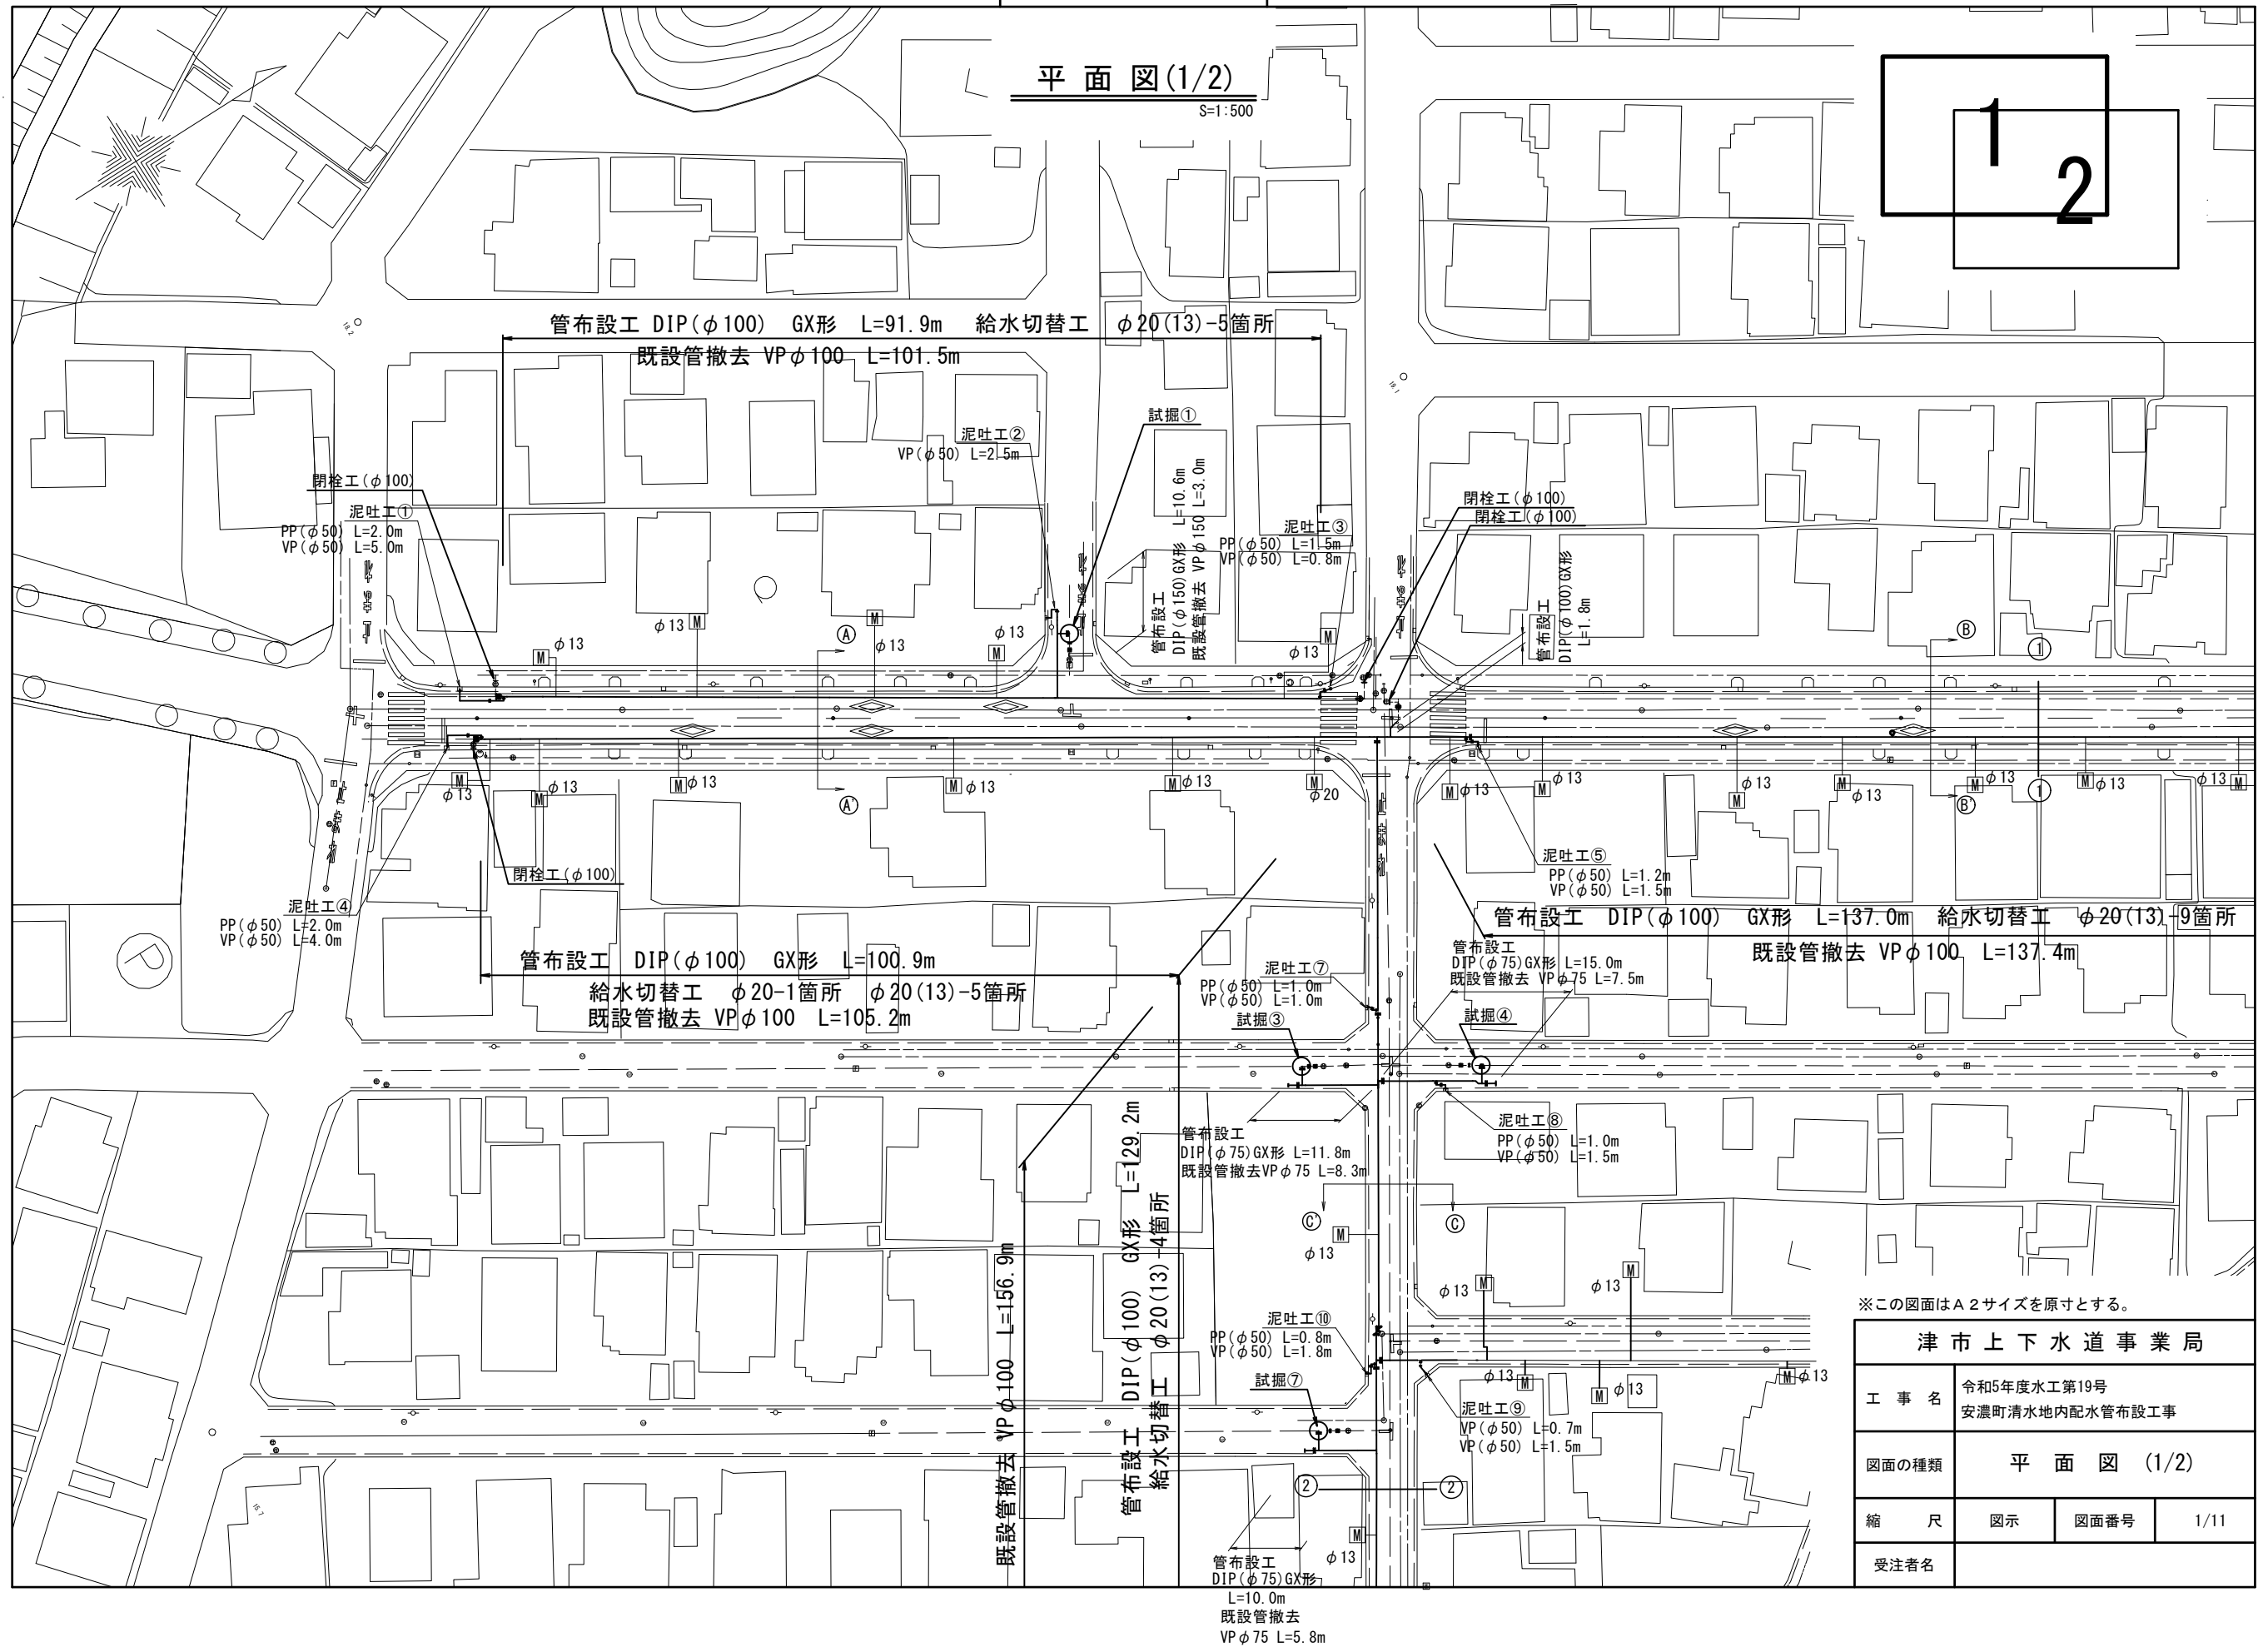


設計図

平面図(1/2)
S=1:500

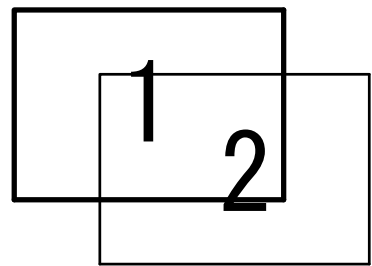


※この図面はA2サイズを原寸とする。

津市上下水道事業局			
工 事 名	令和5年度水工第19号 安濃町清水地内配水管布設工事		
図面の種類	平 面 図 (1/2)		
縮 尺	図示	図面番号	1/11
受注者名			

設計図

平面図(2/2)

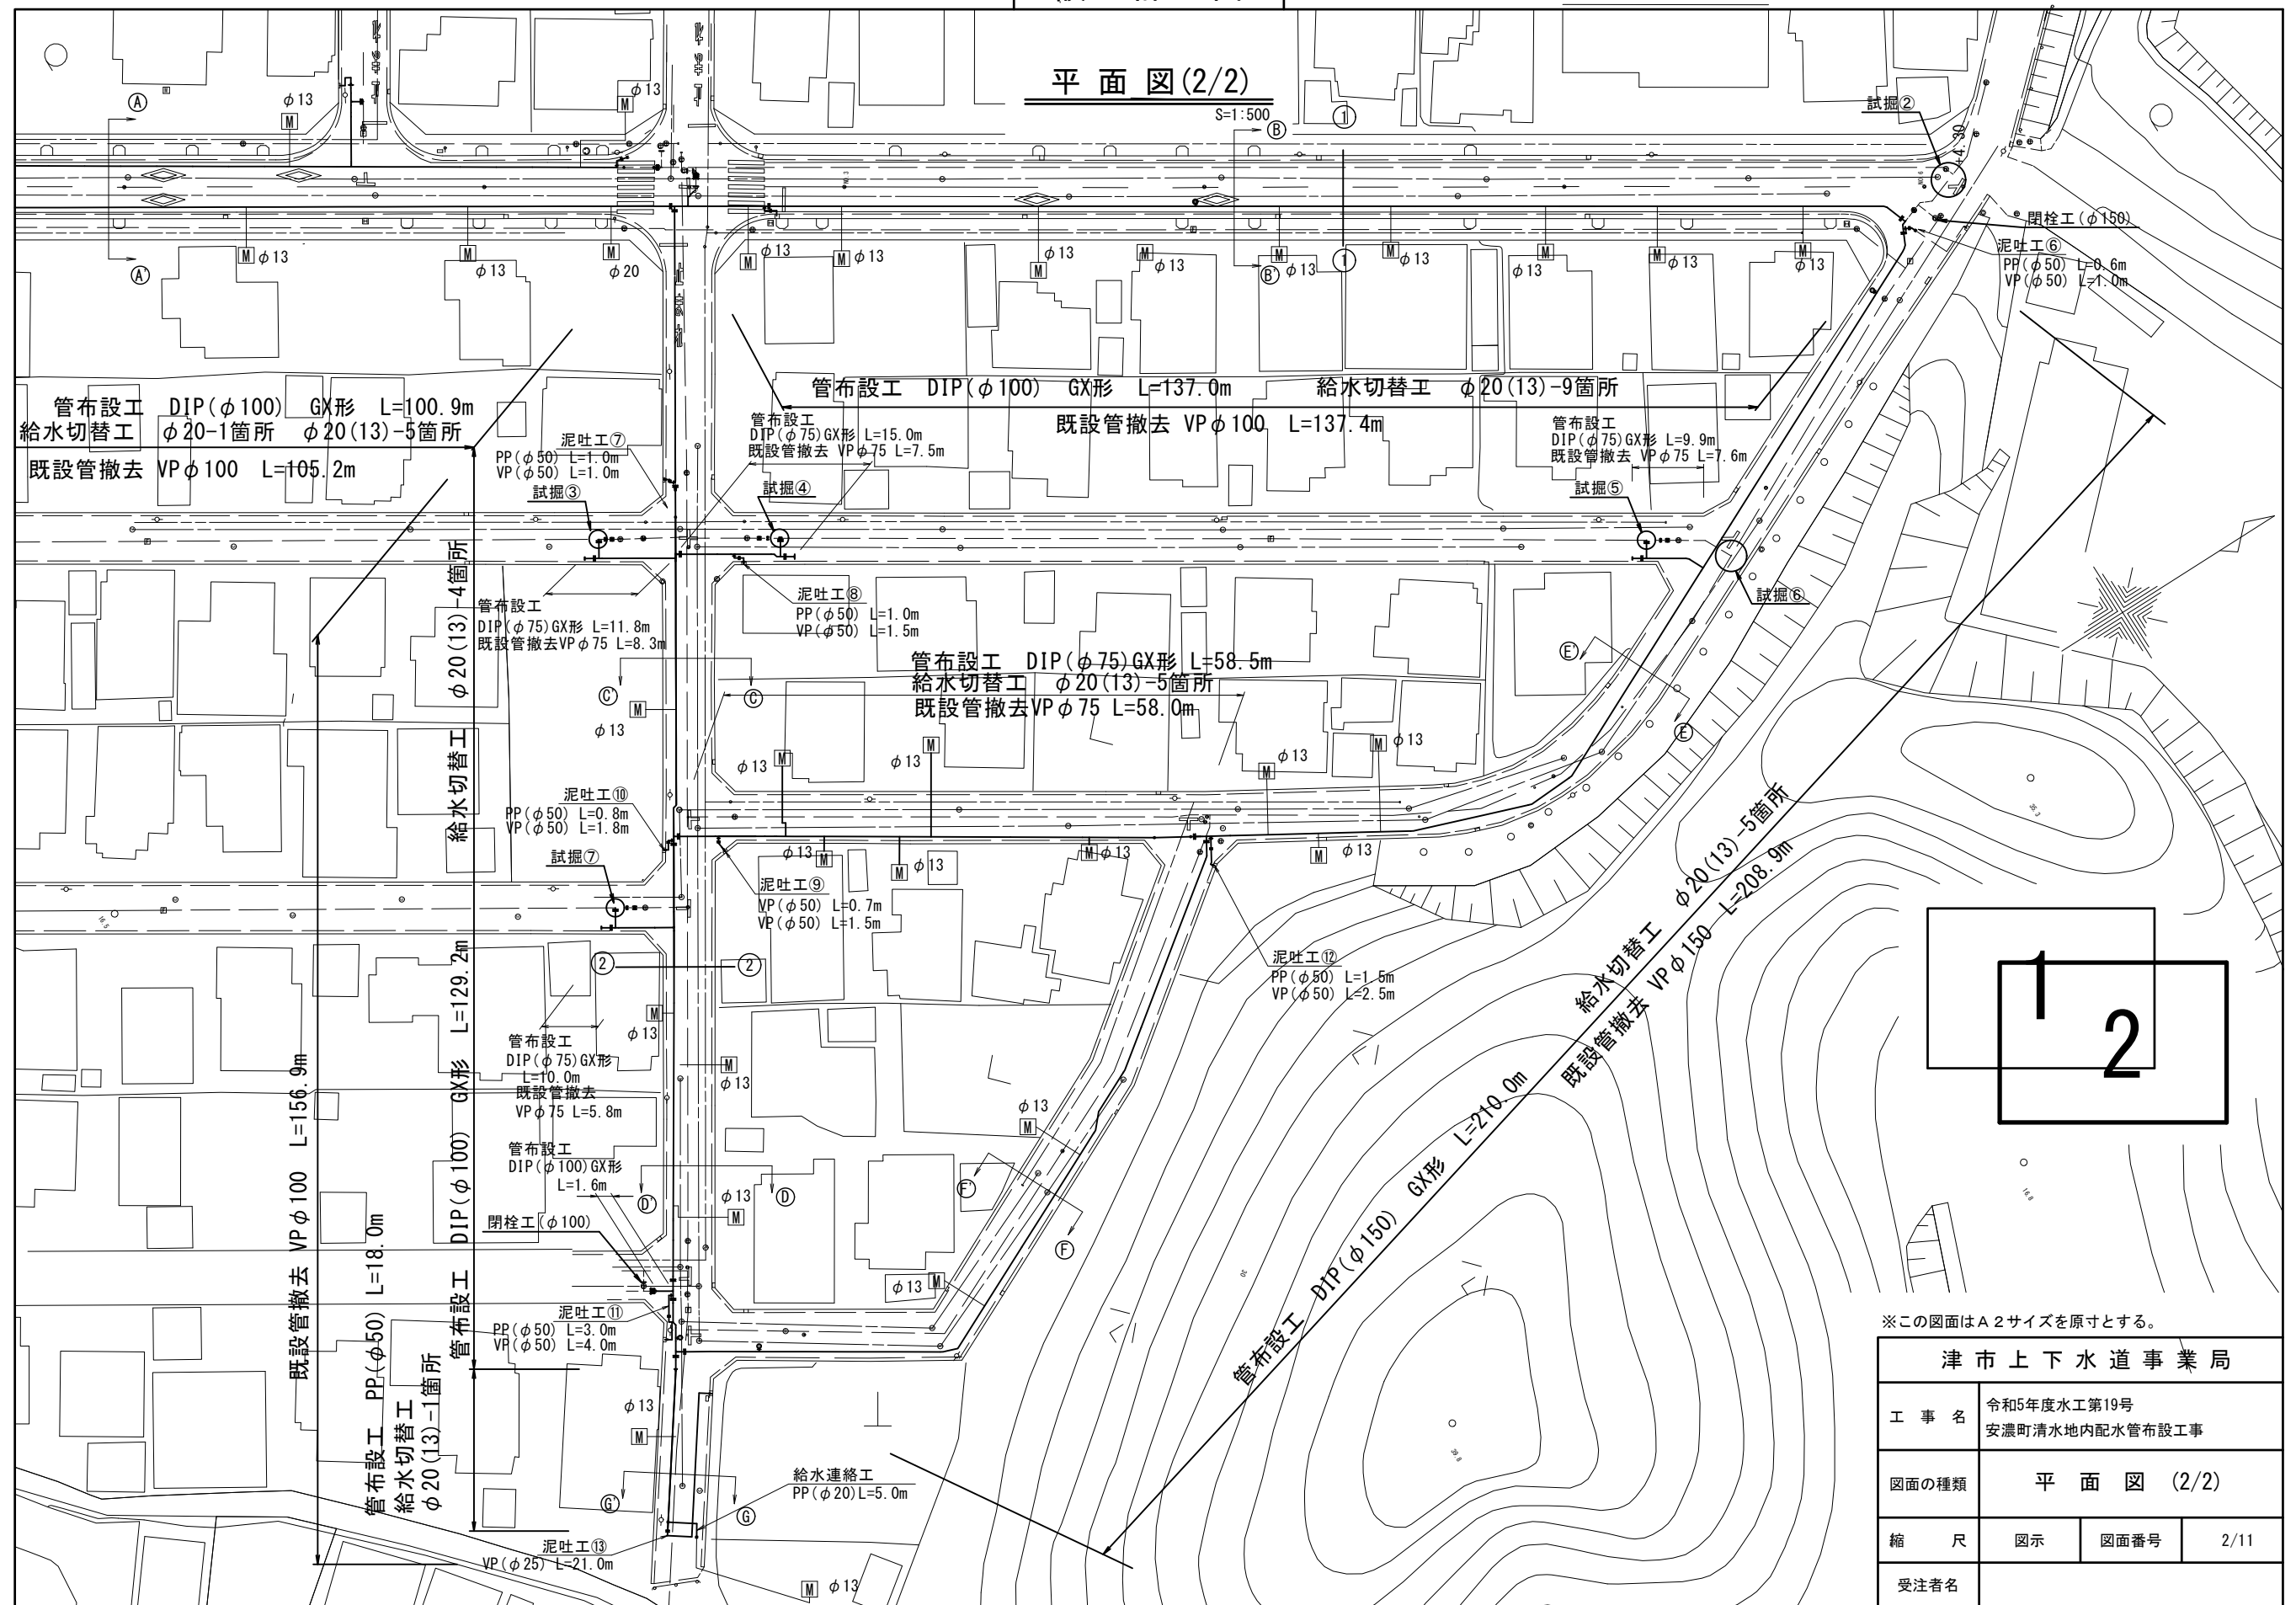








※この図面はA2サイズを原寸とする。

津市上下水道事業局			
工 事 名	令和5年度水工第19号 安濃町清水地内配水管布設工事		
図面の種類	平 面 図 (2/2)		
縮 尺	図示	図面番号	2/11
受注者名			

設 計 図

横 断 面 図

S=1:100

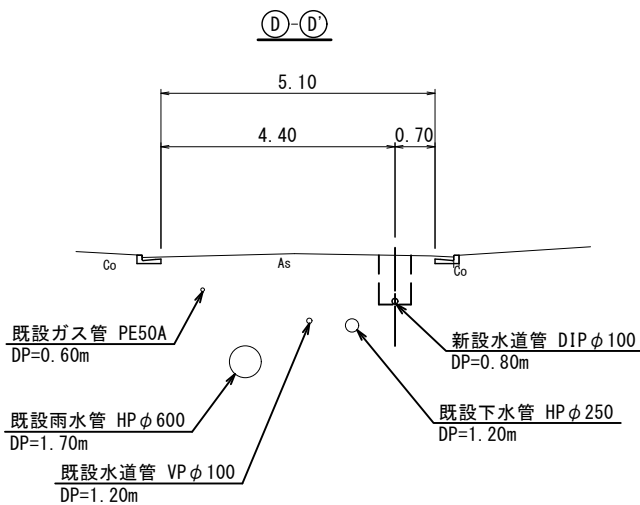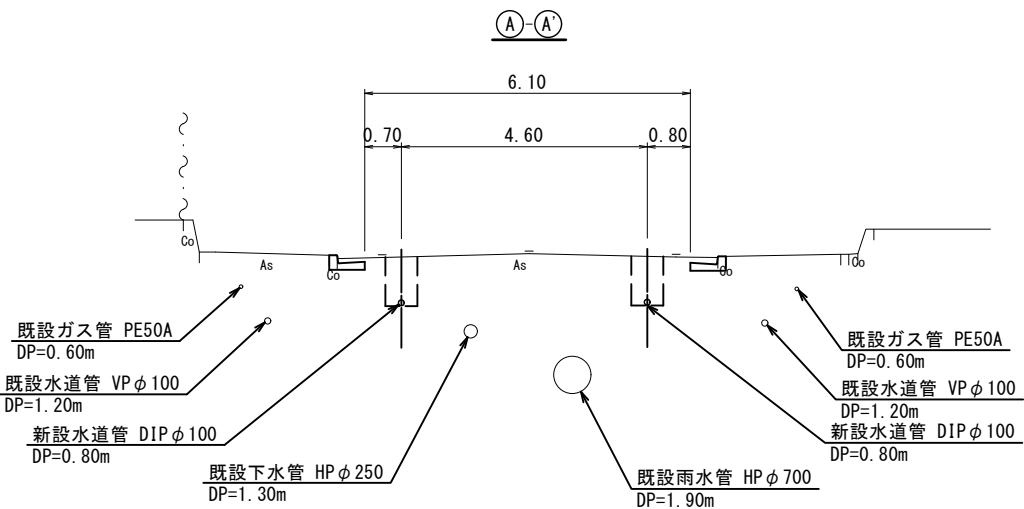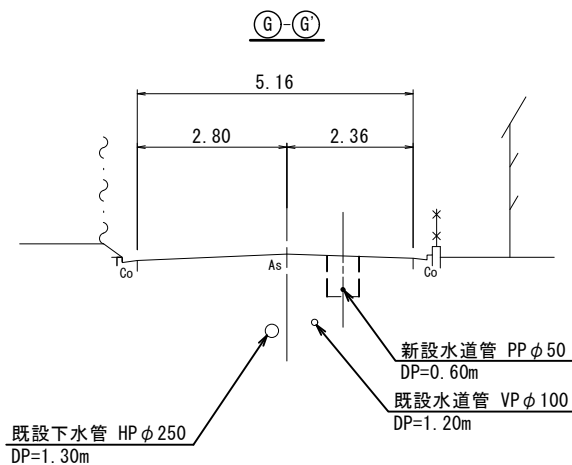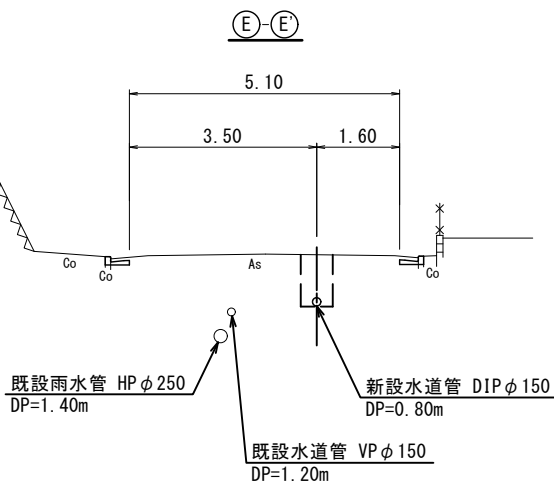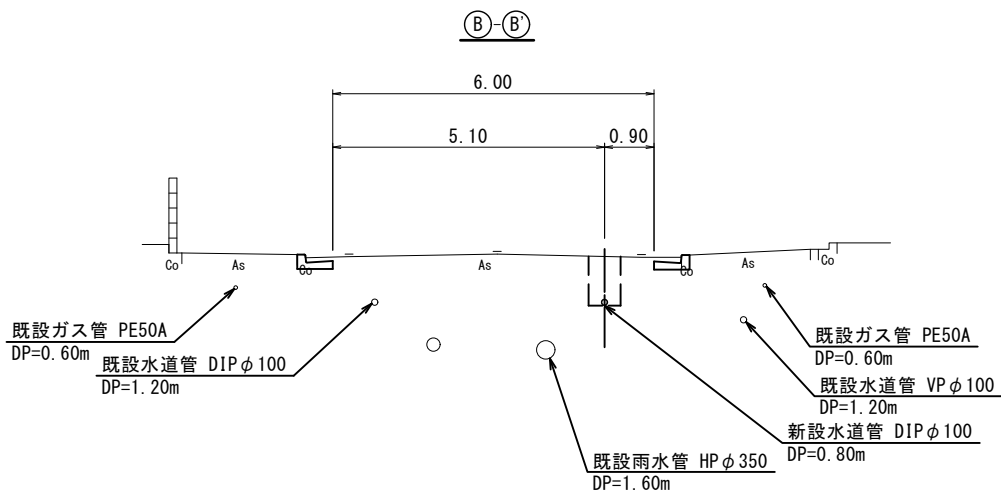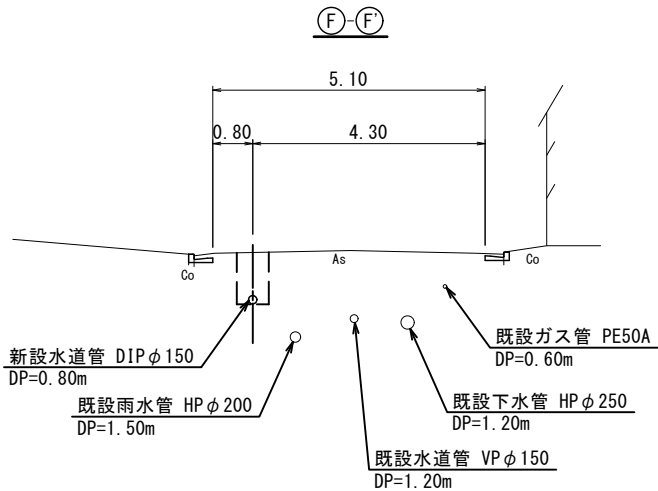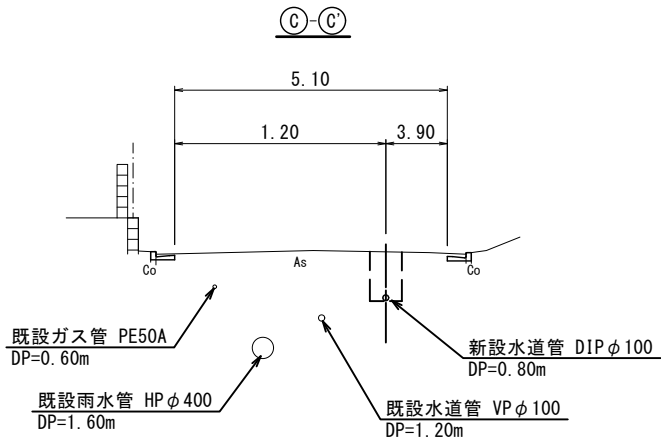


※この図面はA 2 サイズを原寸とする。

津 市 上 下 水 道 事 業 局			
工 事 名	令和5年度水工第19号 安濃町清水地内配水管布設工事		
図面の種類	横 断 面 図		
縮 尺	図示	図面番号	3/11
受注者名			

土工定規図 (1/2)


S=1 : 20

GX ϕ 150

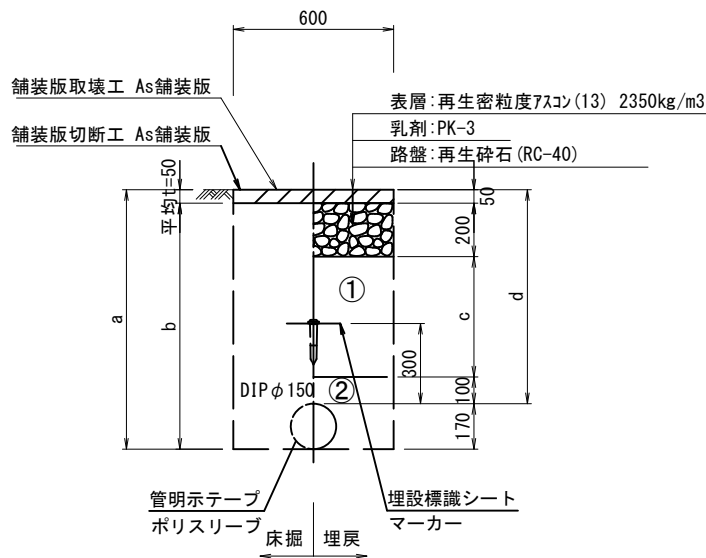


ϕ 150				
土被り	a	b	c	d
800	970	920	450	800
1200	1370	1320	850	1200

GX ϕ 75

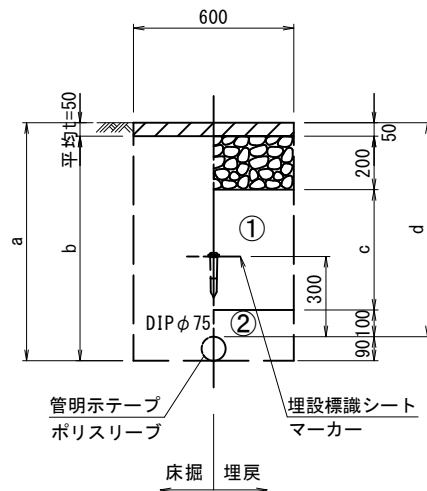


ϕ 75				
土被り	a	b	c	d
800	890	840	450	800
1200	1290	1240	850	1200

給水管

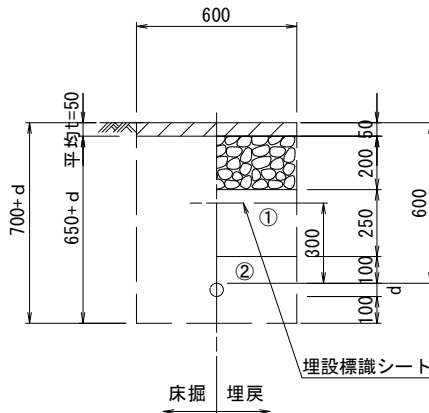


給水管外径 d	
ϕ 13	d=20mm
ϕ 20	d=25mm
ϕ 25	d=30mm
ϕ 30	d=40mm
ϕ 40	d=50mm
ϕ 50	d=60mm

GX ϕ 100

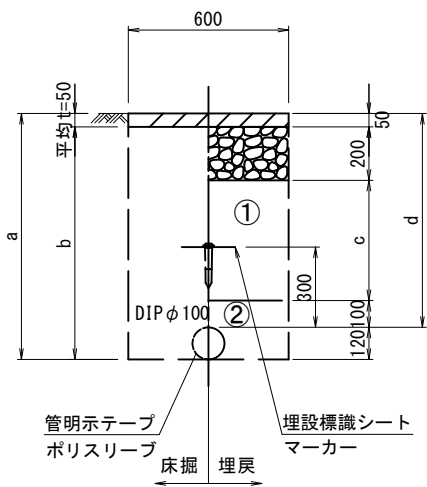


ϕ 100				
土被り	a	b	c	d
800	920	870	450	800
1200	1320	1270	850	1200

PP ϕ 50

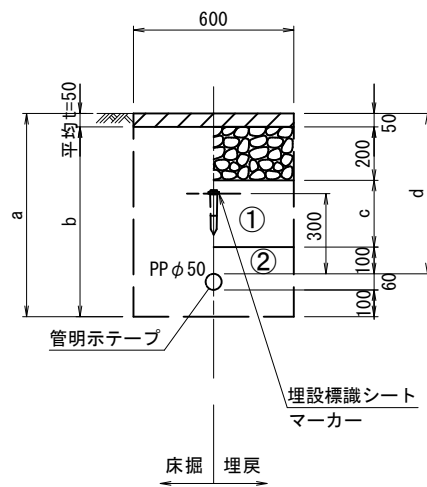

ϕ 50				
土被り	a	b	c	d
600	760	710	250	600

泥吐管

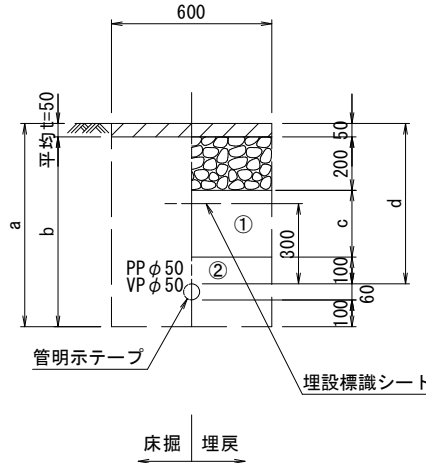

ϕ 50				
土被り	a	b	c	d
600	760	710	250	600

①・・・再生砕石 (RC-40)

②・・・管基礎用砂

※この図面はA2サイズを原寸とする。

津市上下水道事業局			
工事名	令和5年度水工第19号 安濃町清水地内配水管布設工事		
図面の種類	土工定規図 (1/2)		
縮尺	図示	図面番号	4/11
受注者名			


設 計 図

土工定規図 (2/2)

S=1 : 20

既設管撤去


(車道部)

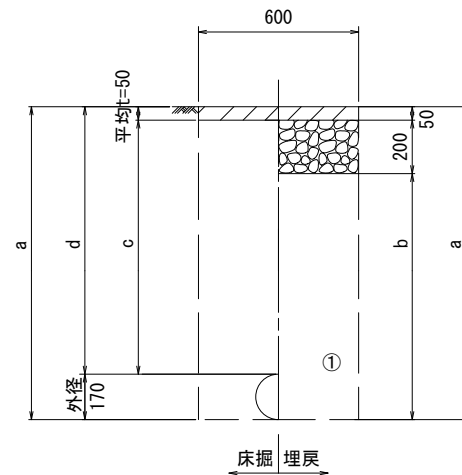

φ 150				
土被り	a	b	c	d
1200	1370	1120	1150	1200

既設管撤去


(車道部)

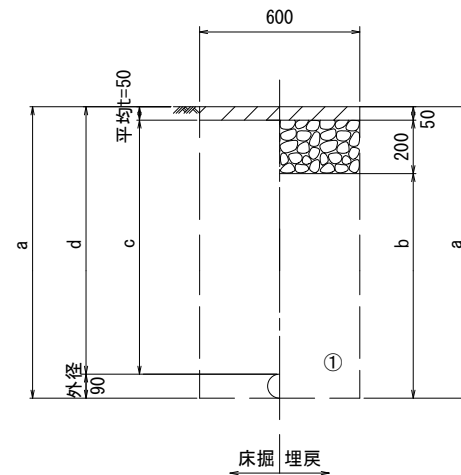

φ 75				
土被り	a	b	c	d
1200	1290	1040	1150	1200

既設管撤去


(車道部)

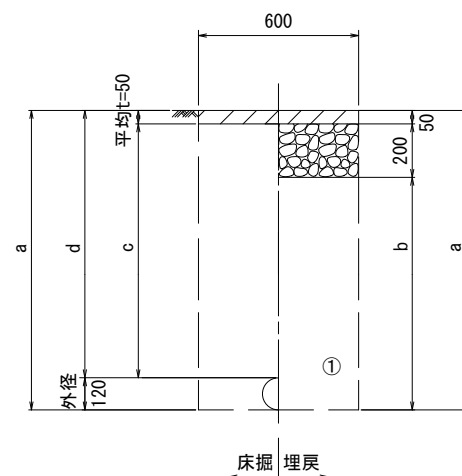

φ 100				
土被り	a	b	c	d
1200	1320	1070	1150	1200

既設管撤去

(歩道部)

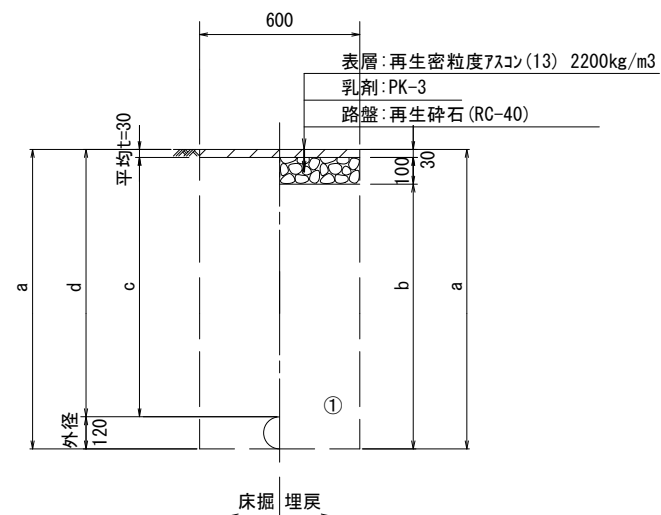

φ 100				
土被り	a	b	c	d
1200	1320	1190	1170	1200


- ② . . . 管基礎用砂

※この図面はA 2サイズを原寸とする。

津 市 上 下 水 道 事 業 局			
工 事 名	令和5年度水工第19号 安濃町清水地内配水管布設工事		
図面の種類	土工定規図 (2/2)		
縮 尺	図示	図面番号	5/11
受注者名			

配管詳細図(2/6)

S=1 : 200

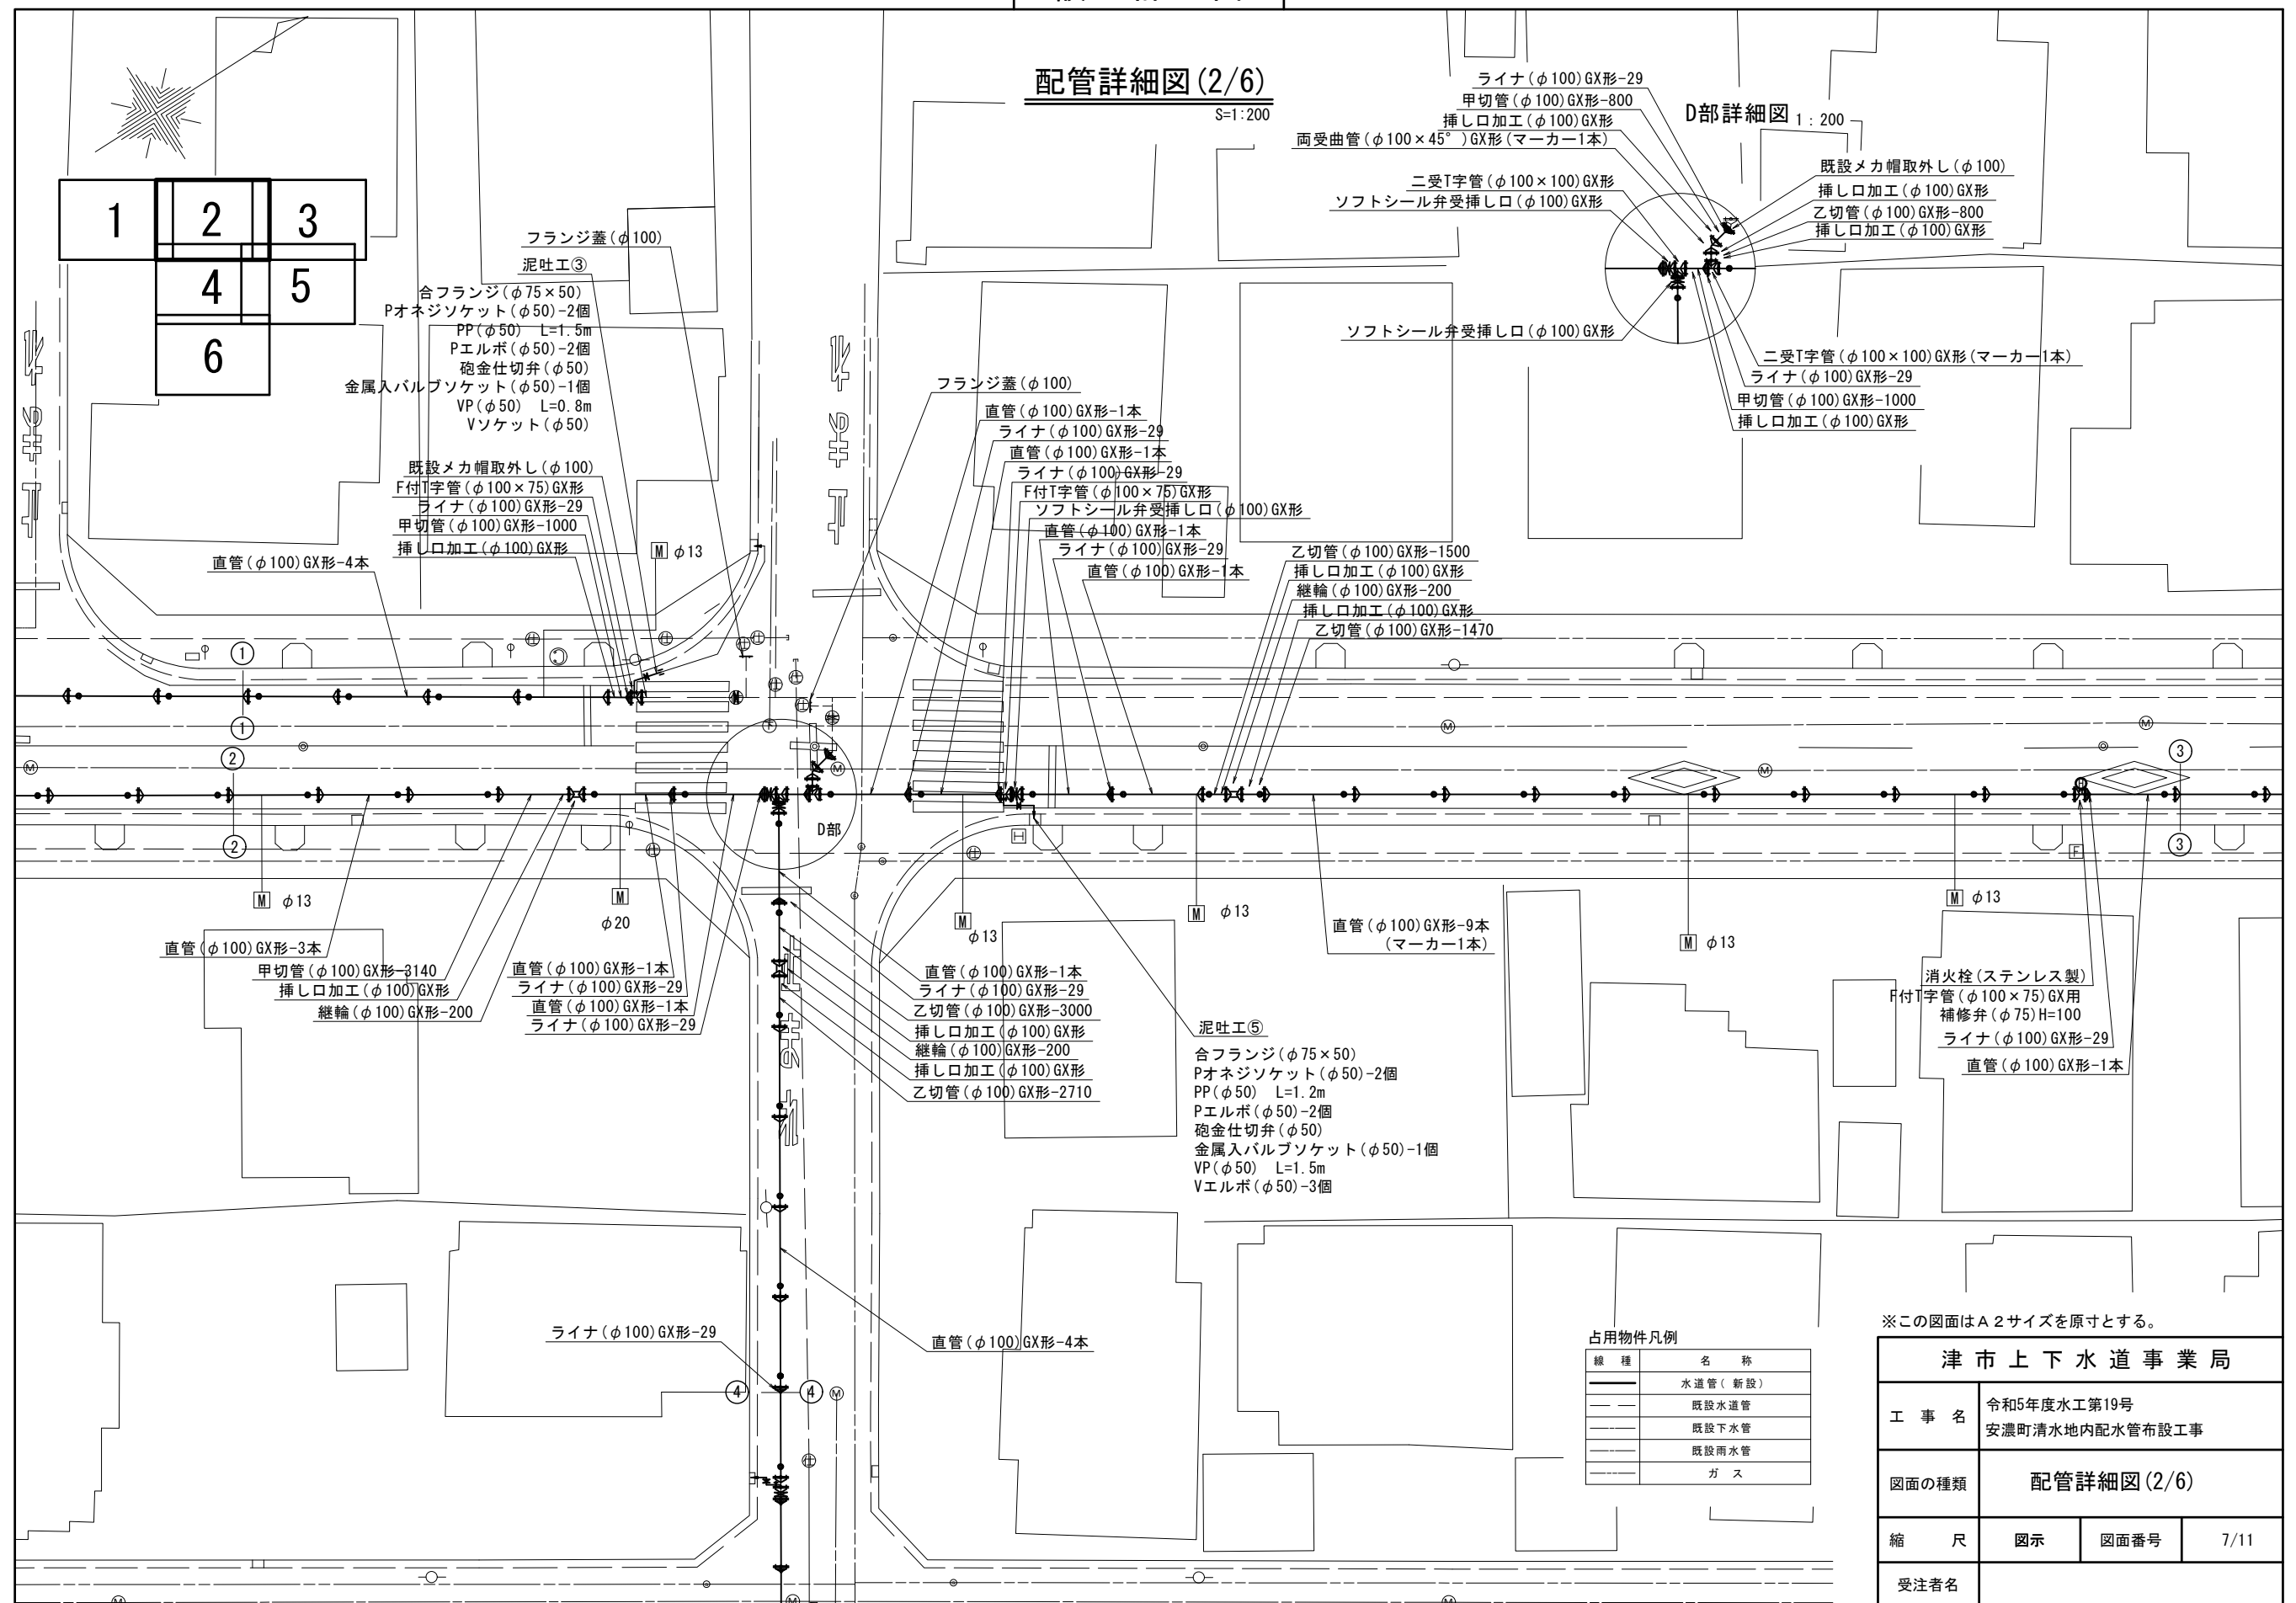


※この図面はA 2サイズを原寸とする。

津市上下水道事業局			
工 事 名	令和5年度水工第19号 安濃町清水地内配水管布設工事		
図面の種類	配管詳細図(2/6)		
縮 尺	図示	図面番号	7/11
受注者名			

設計図

配管詳細図(3/6)

S=1:200

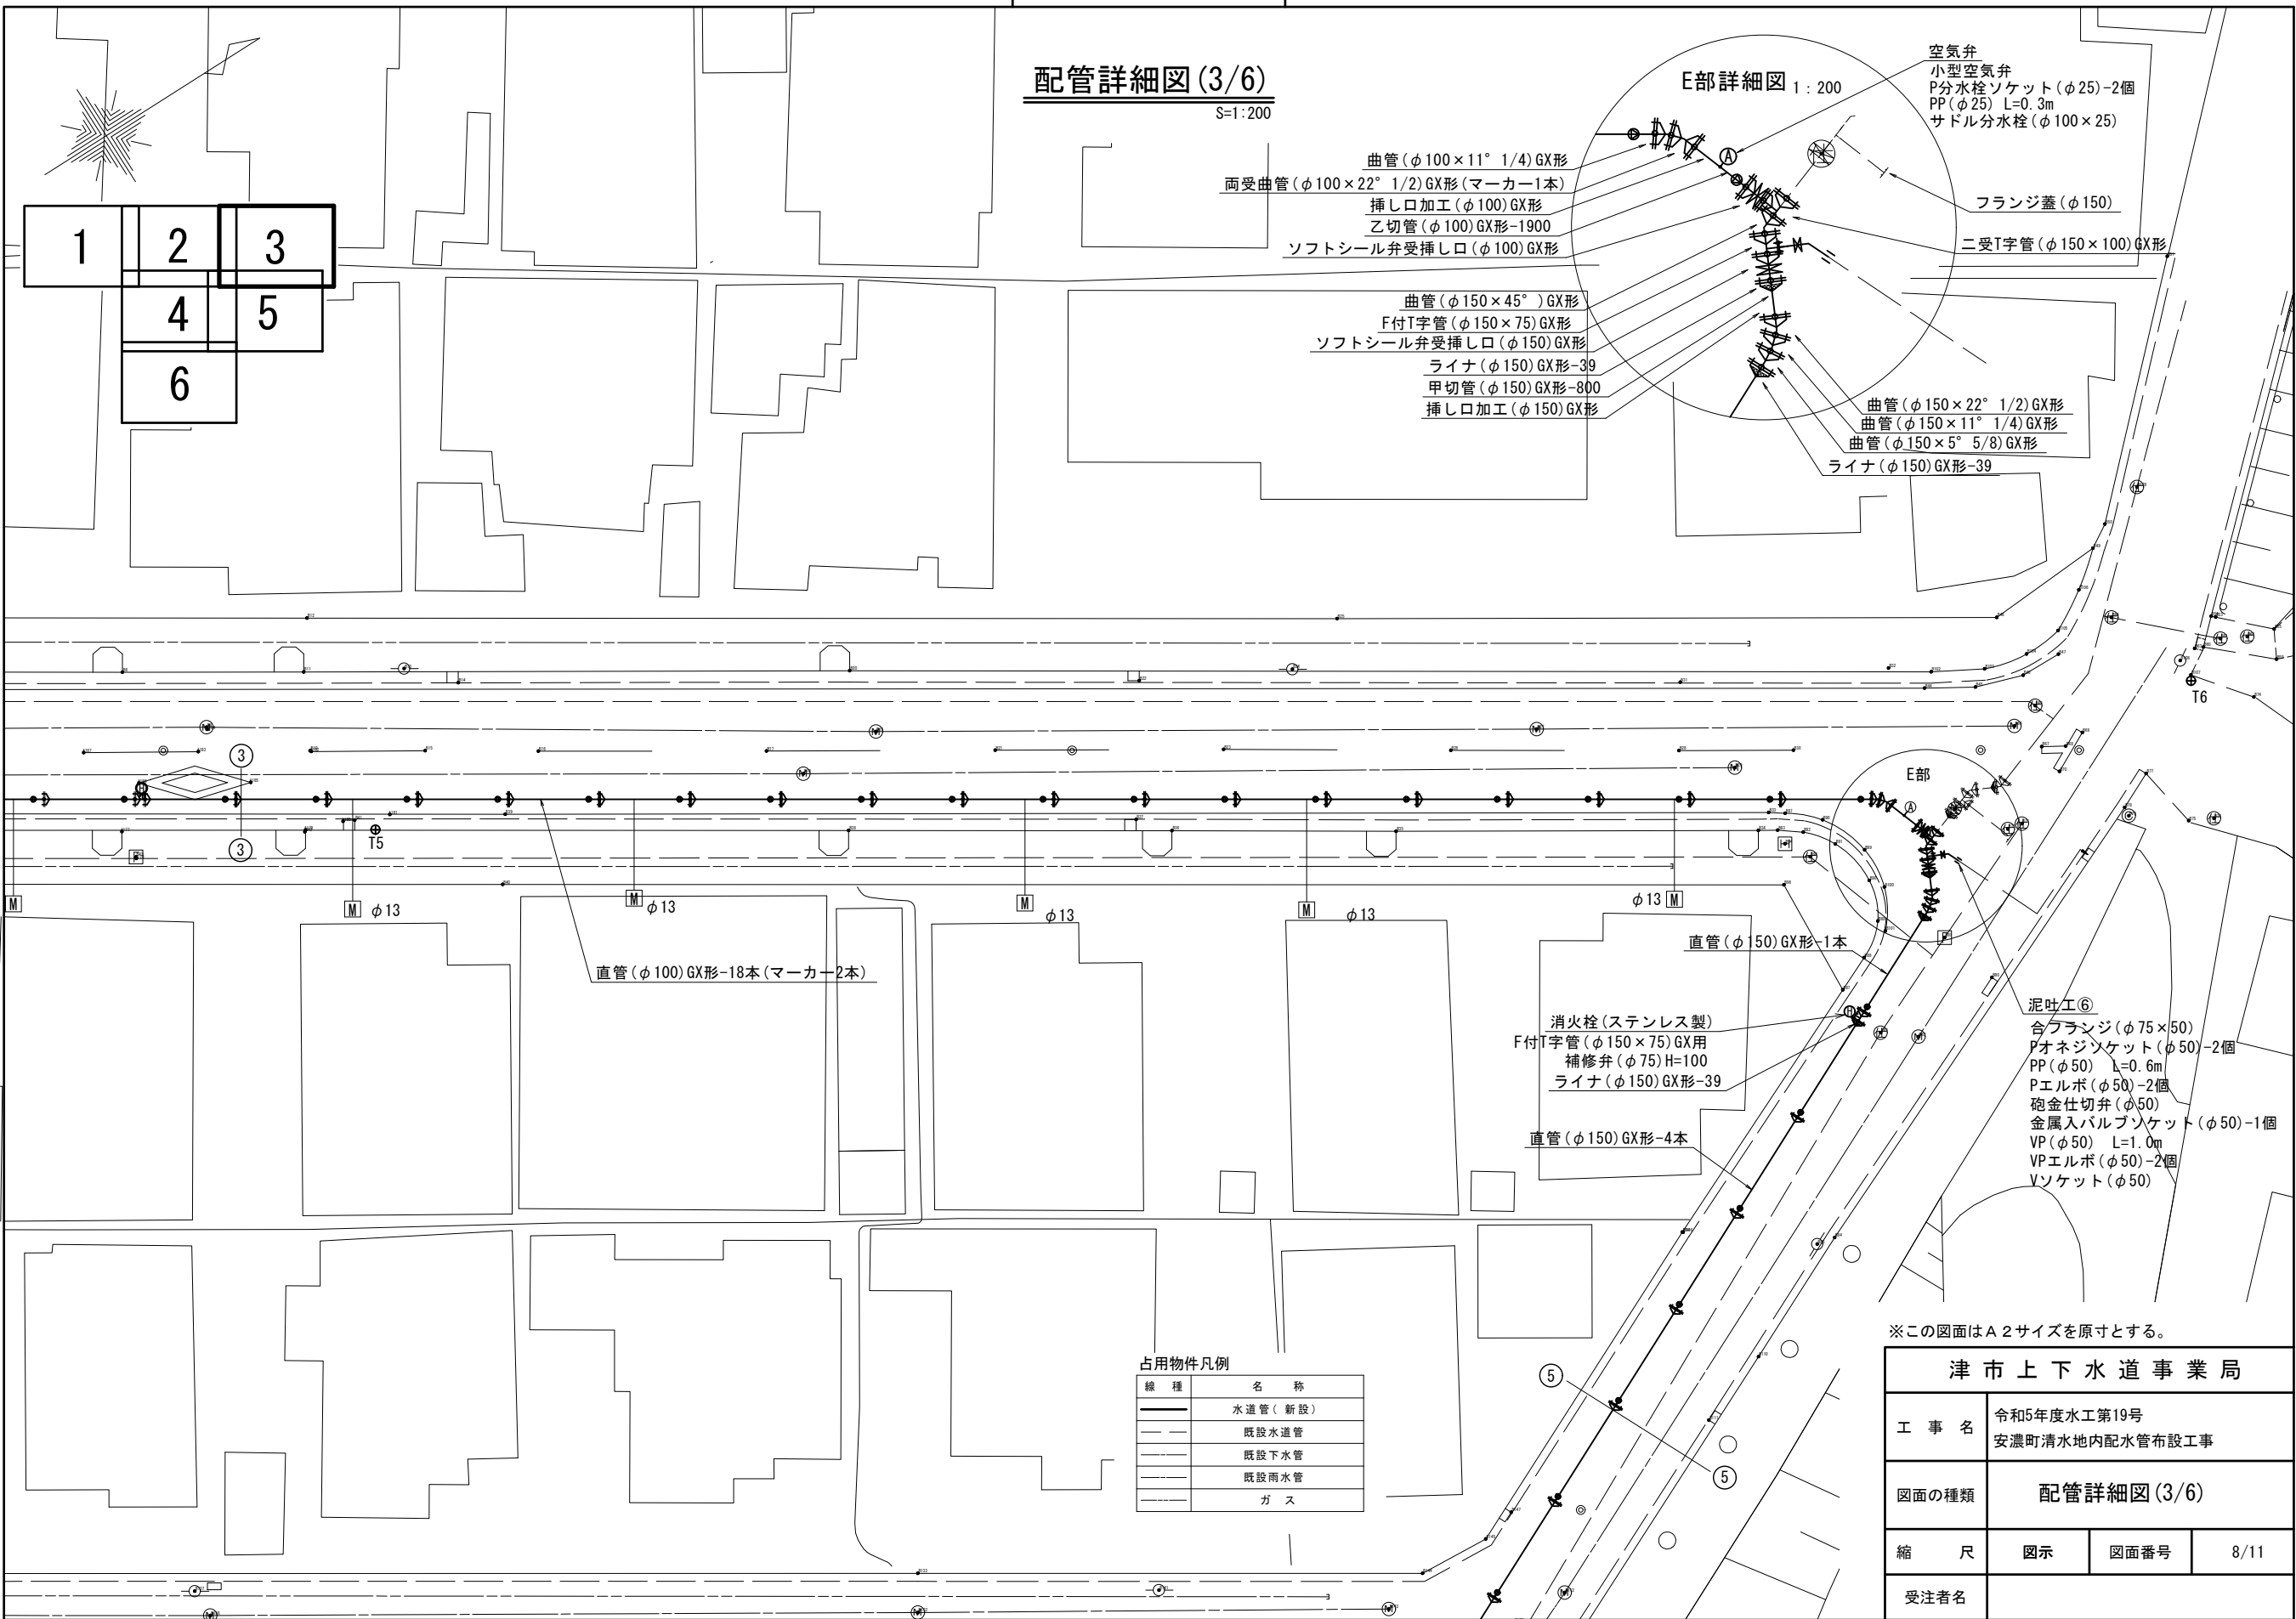

占用物件凡例


線種	名称
——	水道管(新設)
---	既設水道管
----	既設下水管
-----	既設雨水管
- - - - -	ガス

津市上下水道事業局			
工事名	令和5年度水工第19号 安濃町清水地内配水管布設工事		
図面の種類	配管詳細図(3/6)		
縮尺	図示	図面番号	8/11
受注者名			

設計図

配管詳細図(4/6)

S=1:200

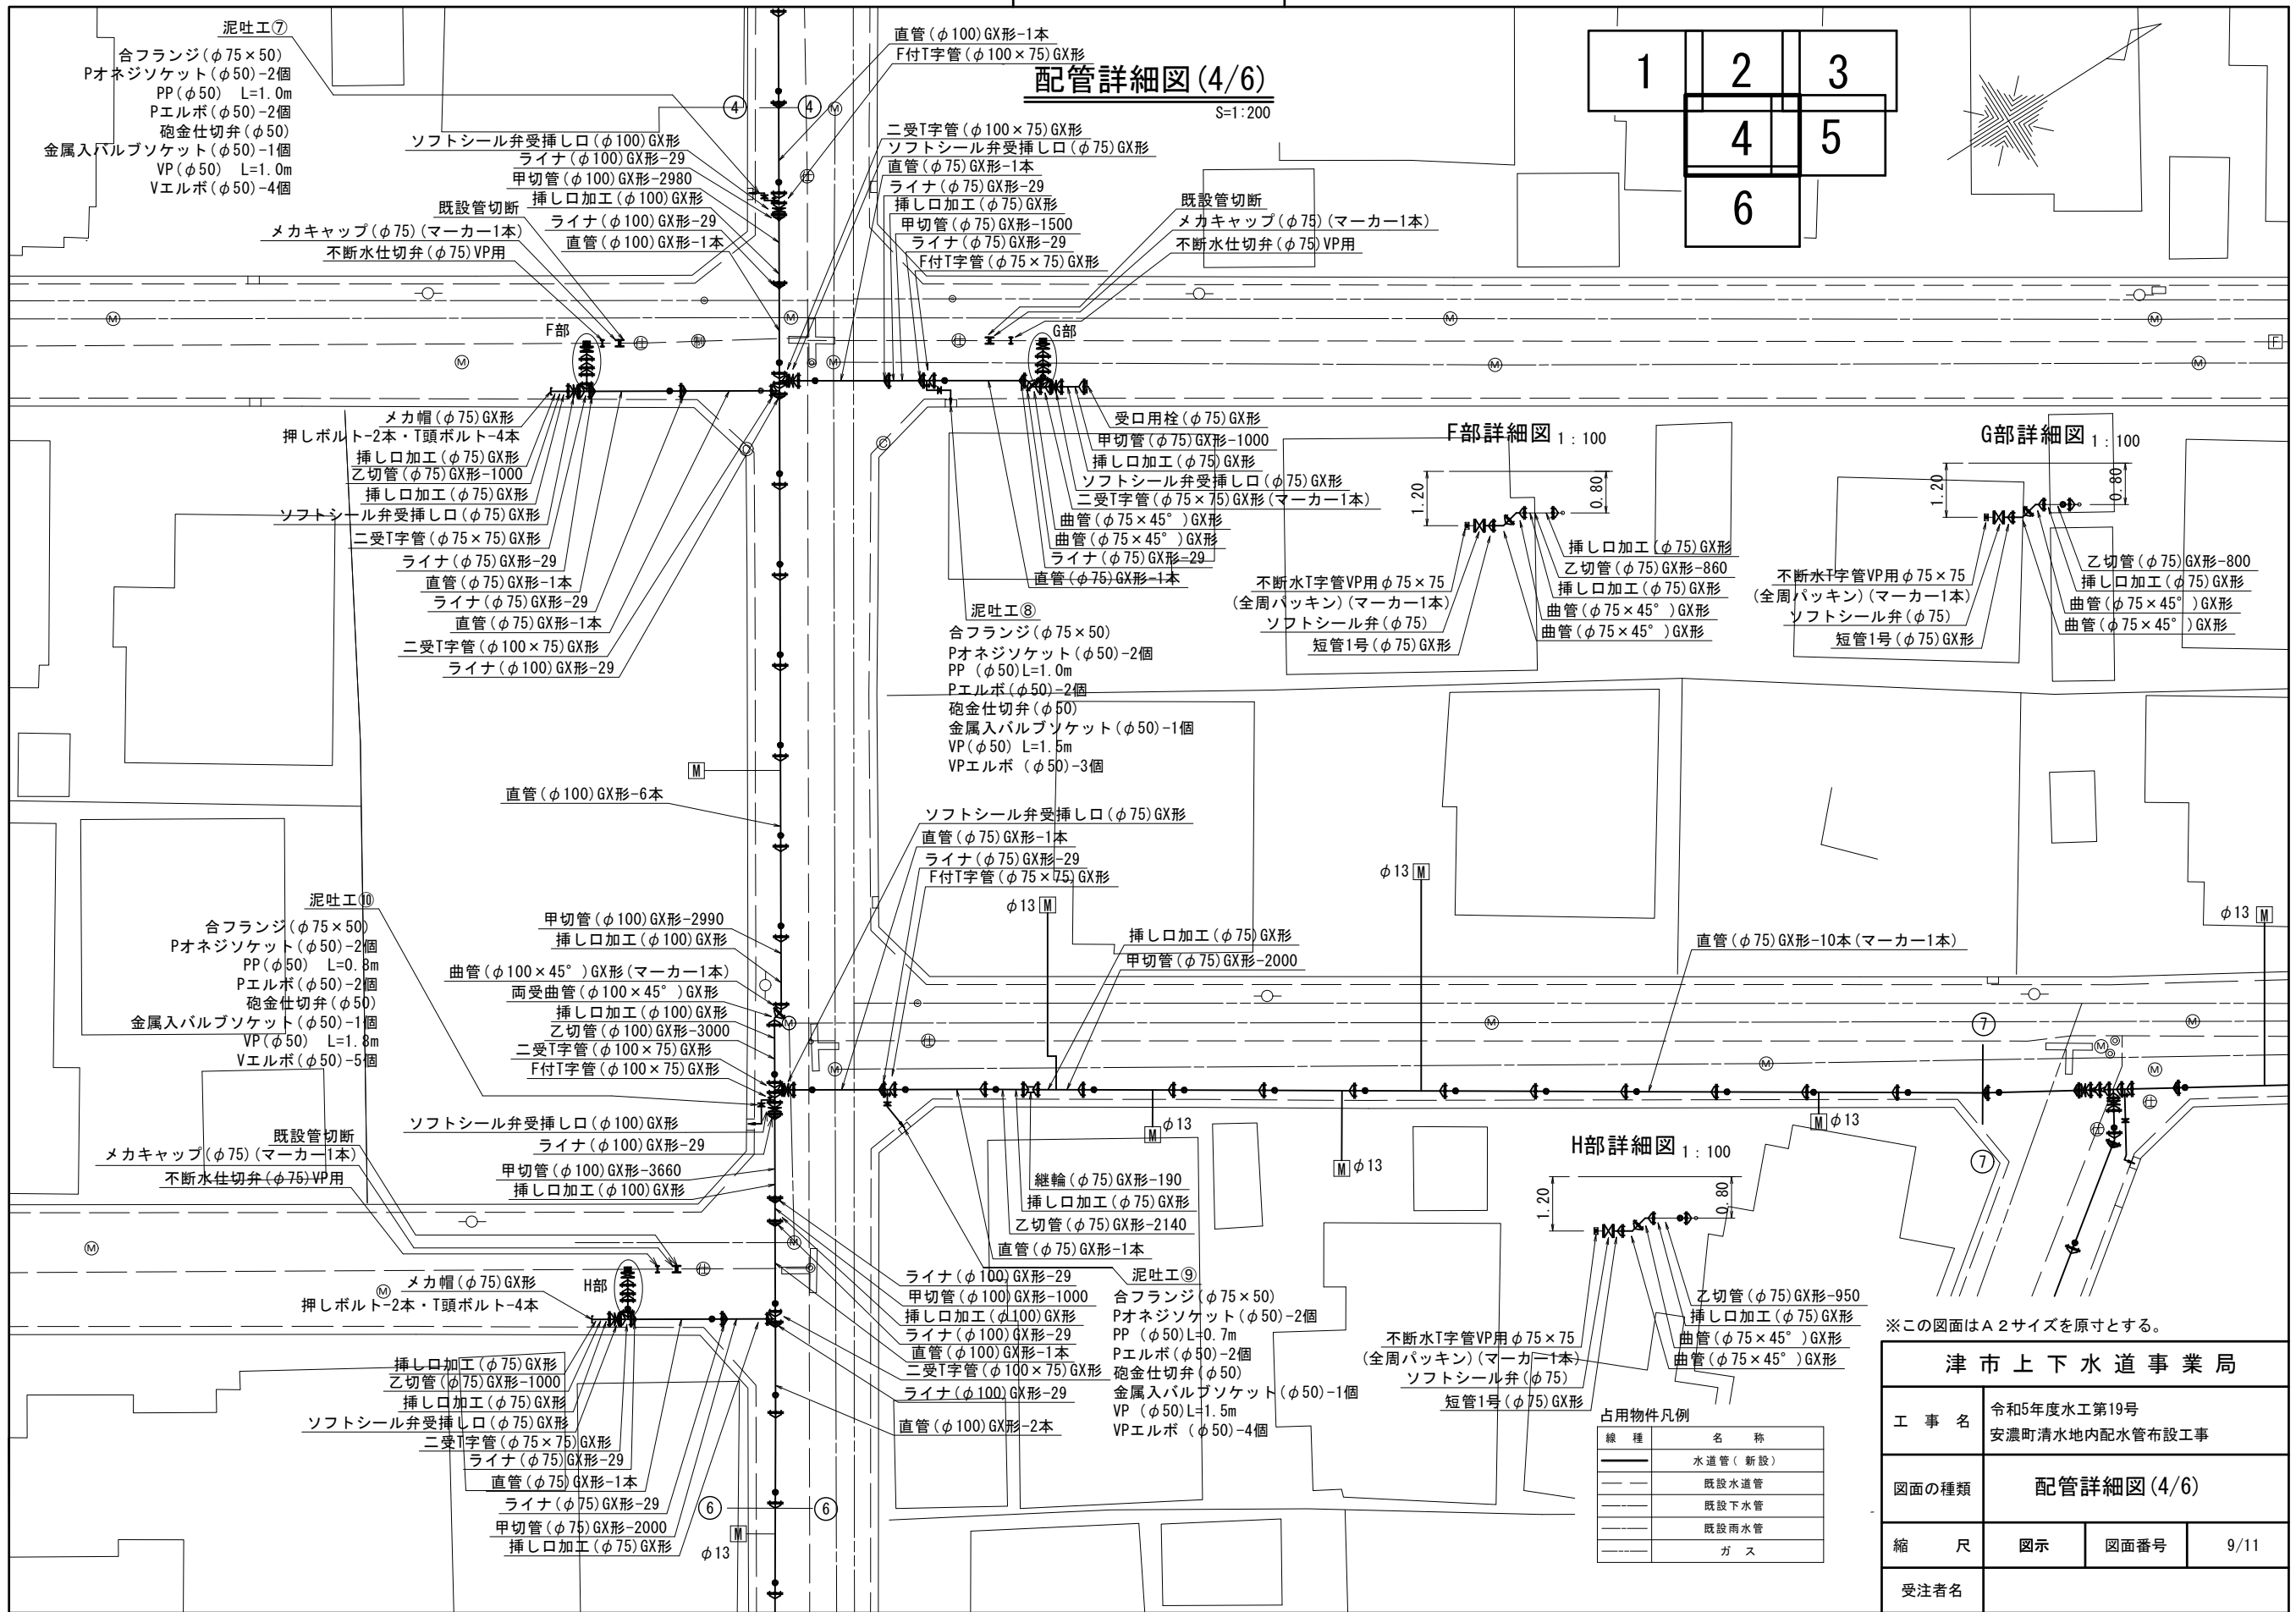


※この図面はA2サイズを原寸とする。

設計図

配管詳細図(5/6)

S=1:200

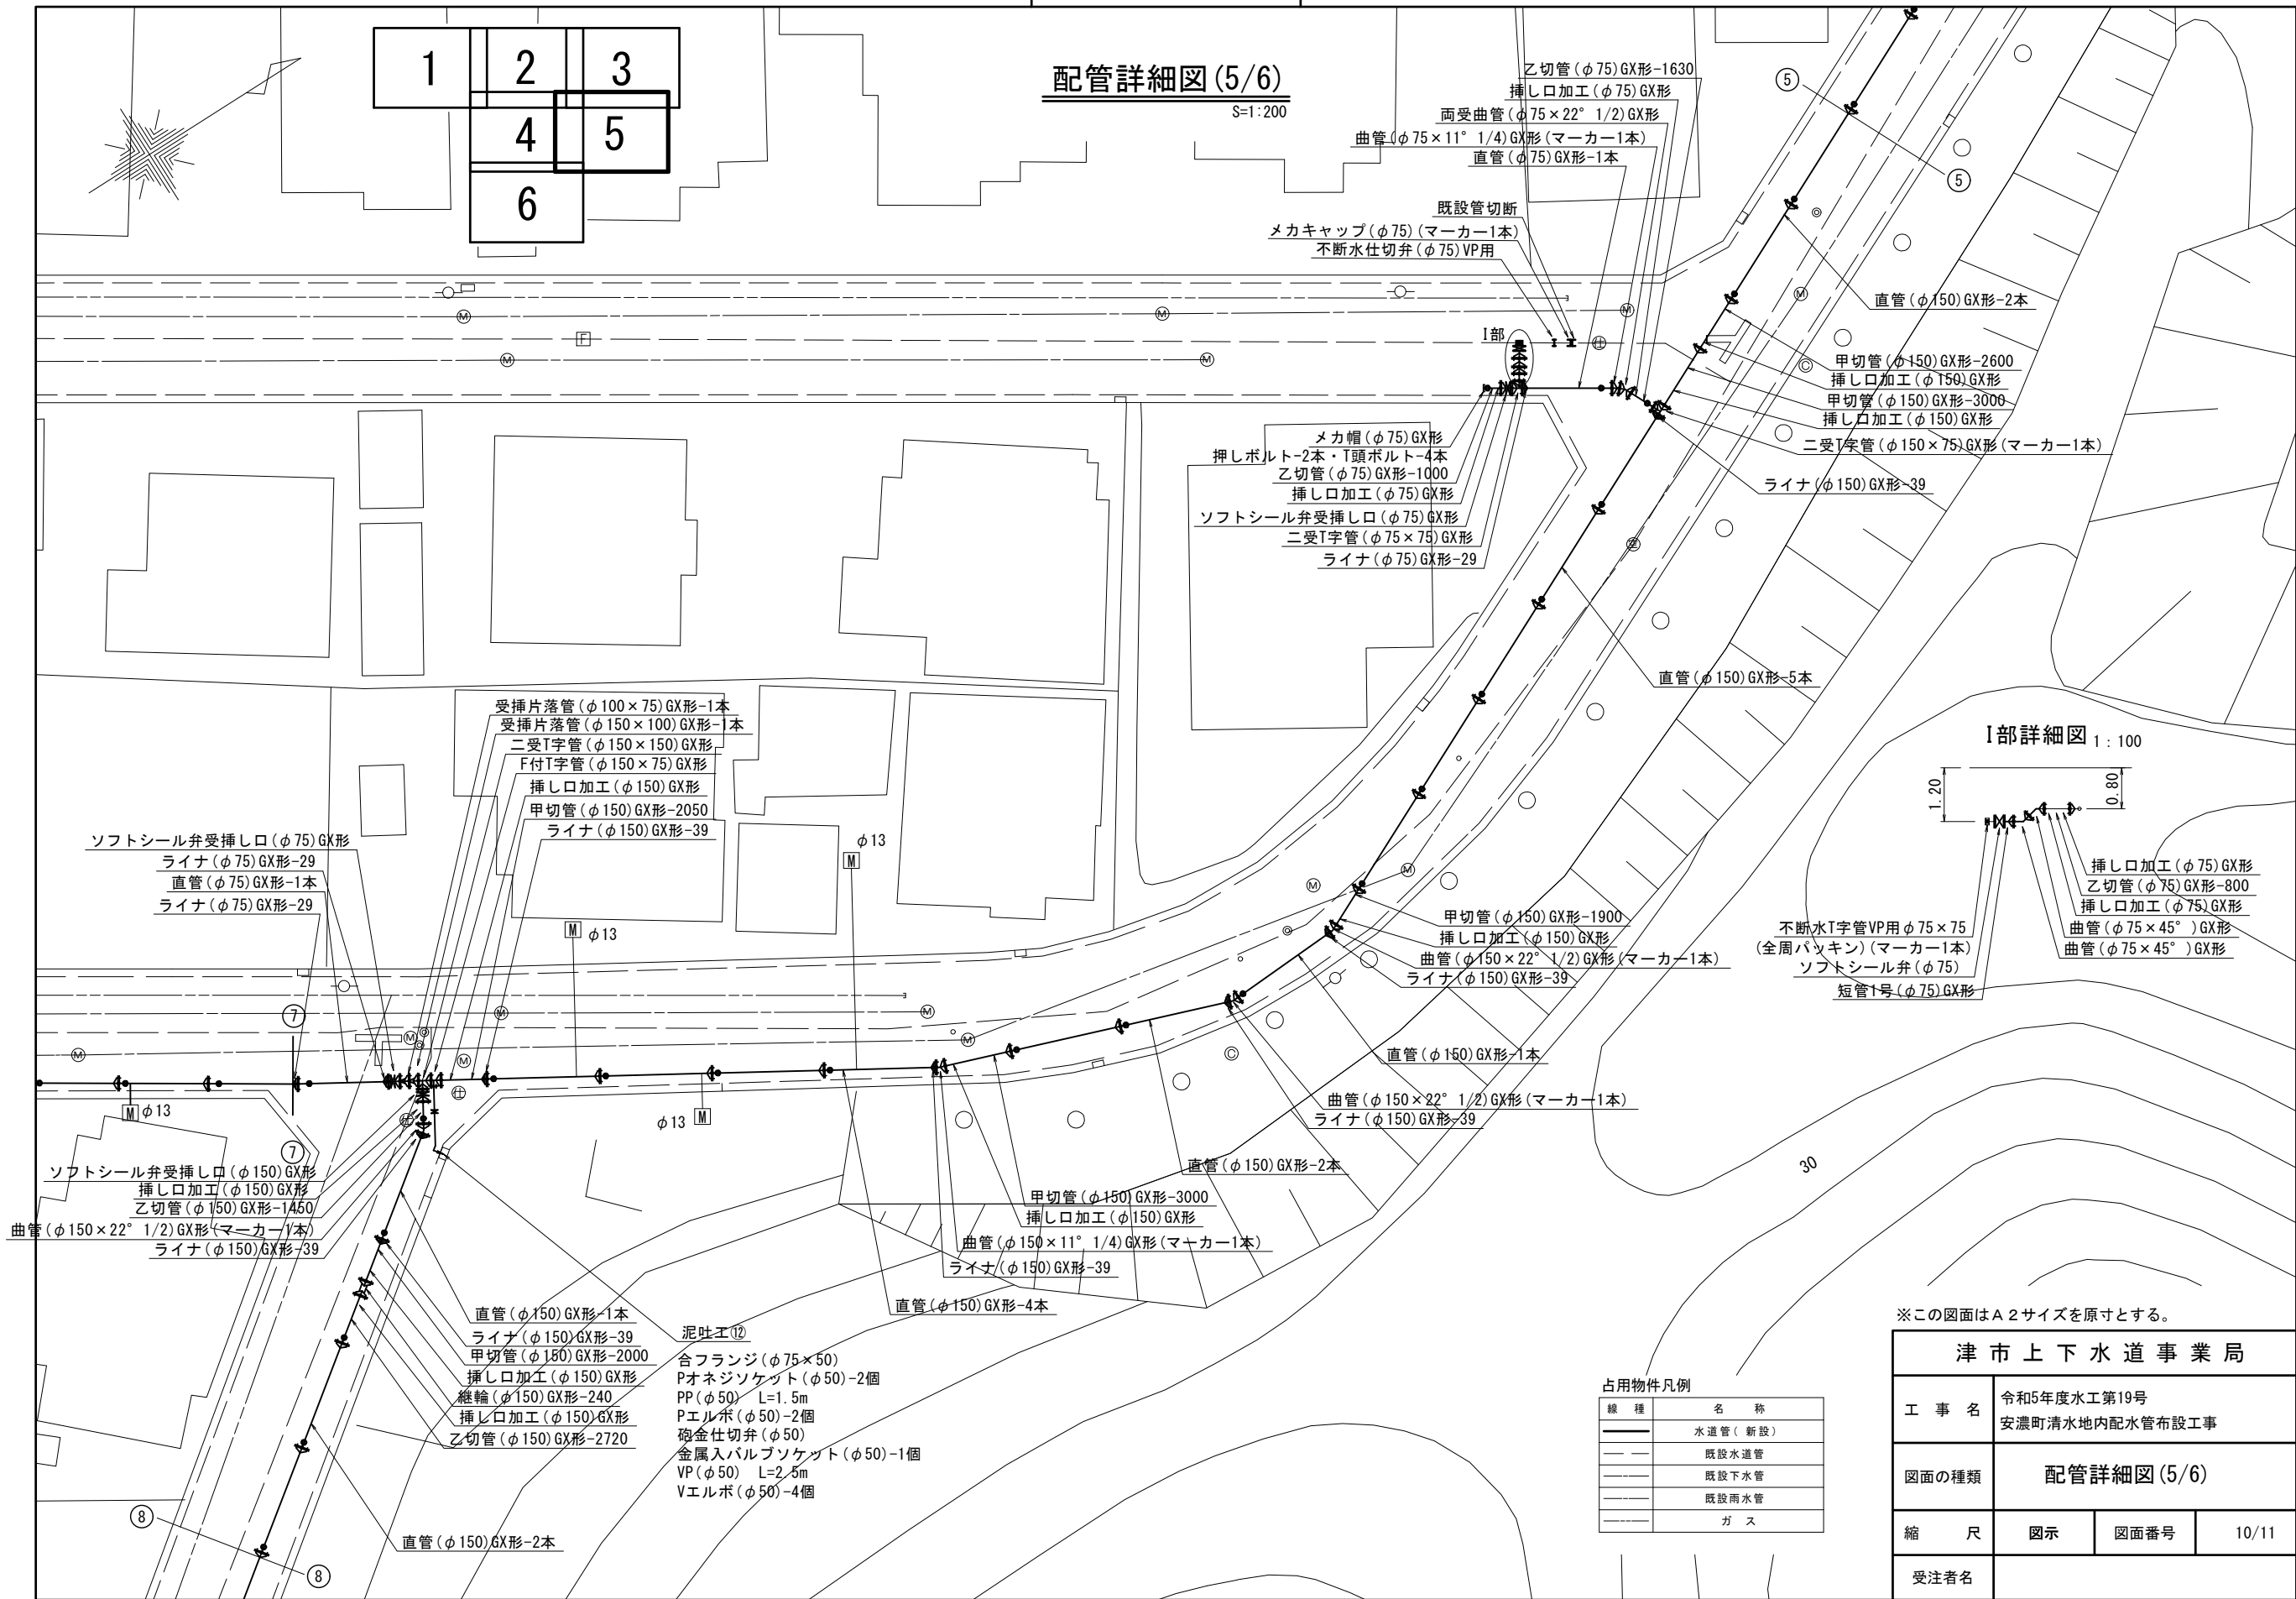

I部詳細図 1:100

※この図面はA2サイズを原寸とする。

津市上下水道事業局			
工 事 名	令和5年度水工第19号		
	安濃町清水地内配水管布設工事		
図面の種類	配管詳細図(5/6)		
縮 尺	図示	図面番号	10/11
	受注者名		

占用物件凡例

線 種	名 称
——	水道管(新設)
---	既設水道管
----	既設下水管
-----	既設雨水管
- - - -	ガ ス

泥吐工⑫


- 合フランジ(φ75×50)
- Pオネジソケット(φ50)-2個
- PP(φ50) L=1.5m
- Pエルボ(φ50)-2個
- 砲金仕切弁(φ50)
- 金属入バルブソケット(φ50)-1個
- VP(φ50) L=2.5m
- Vエルボ(φ50)-4個

設計図

配管詳細図(6/6)

S=1:200

J部詳細図 1:200

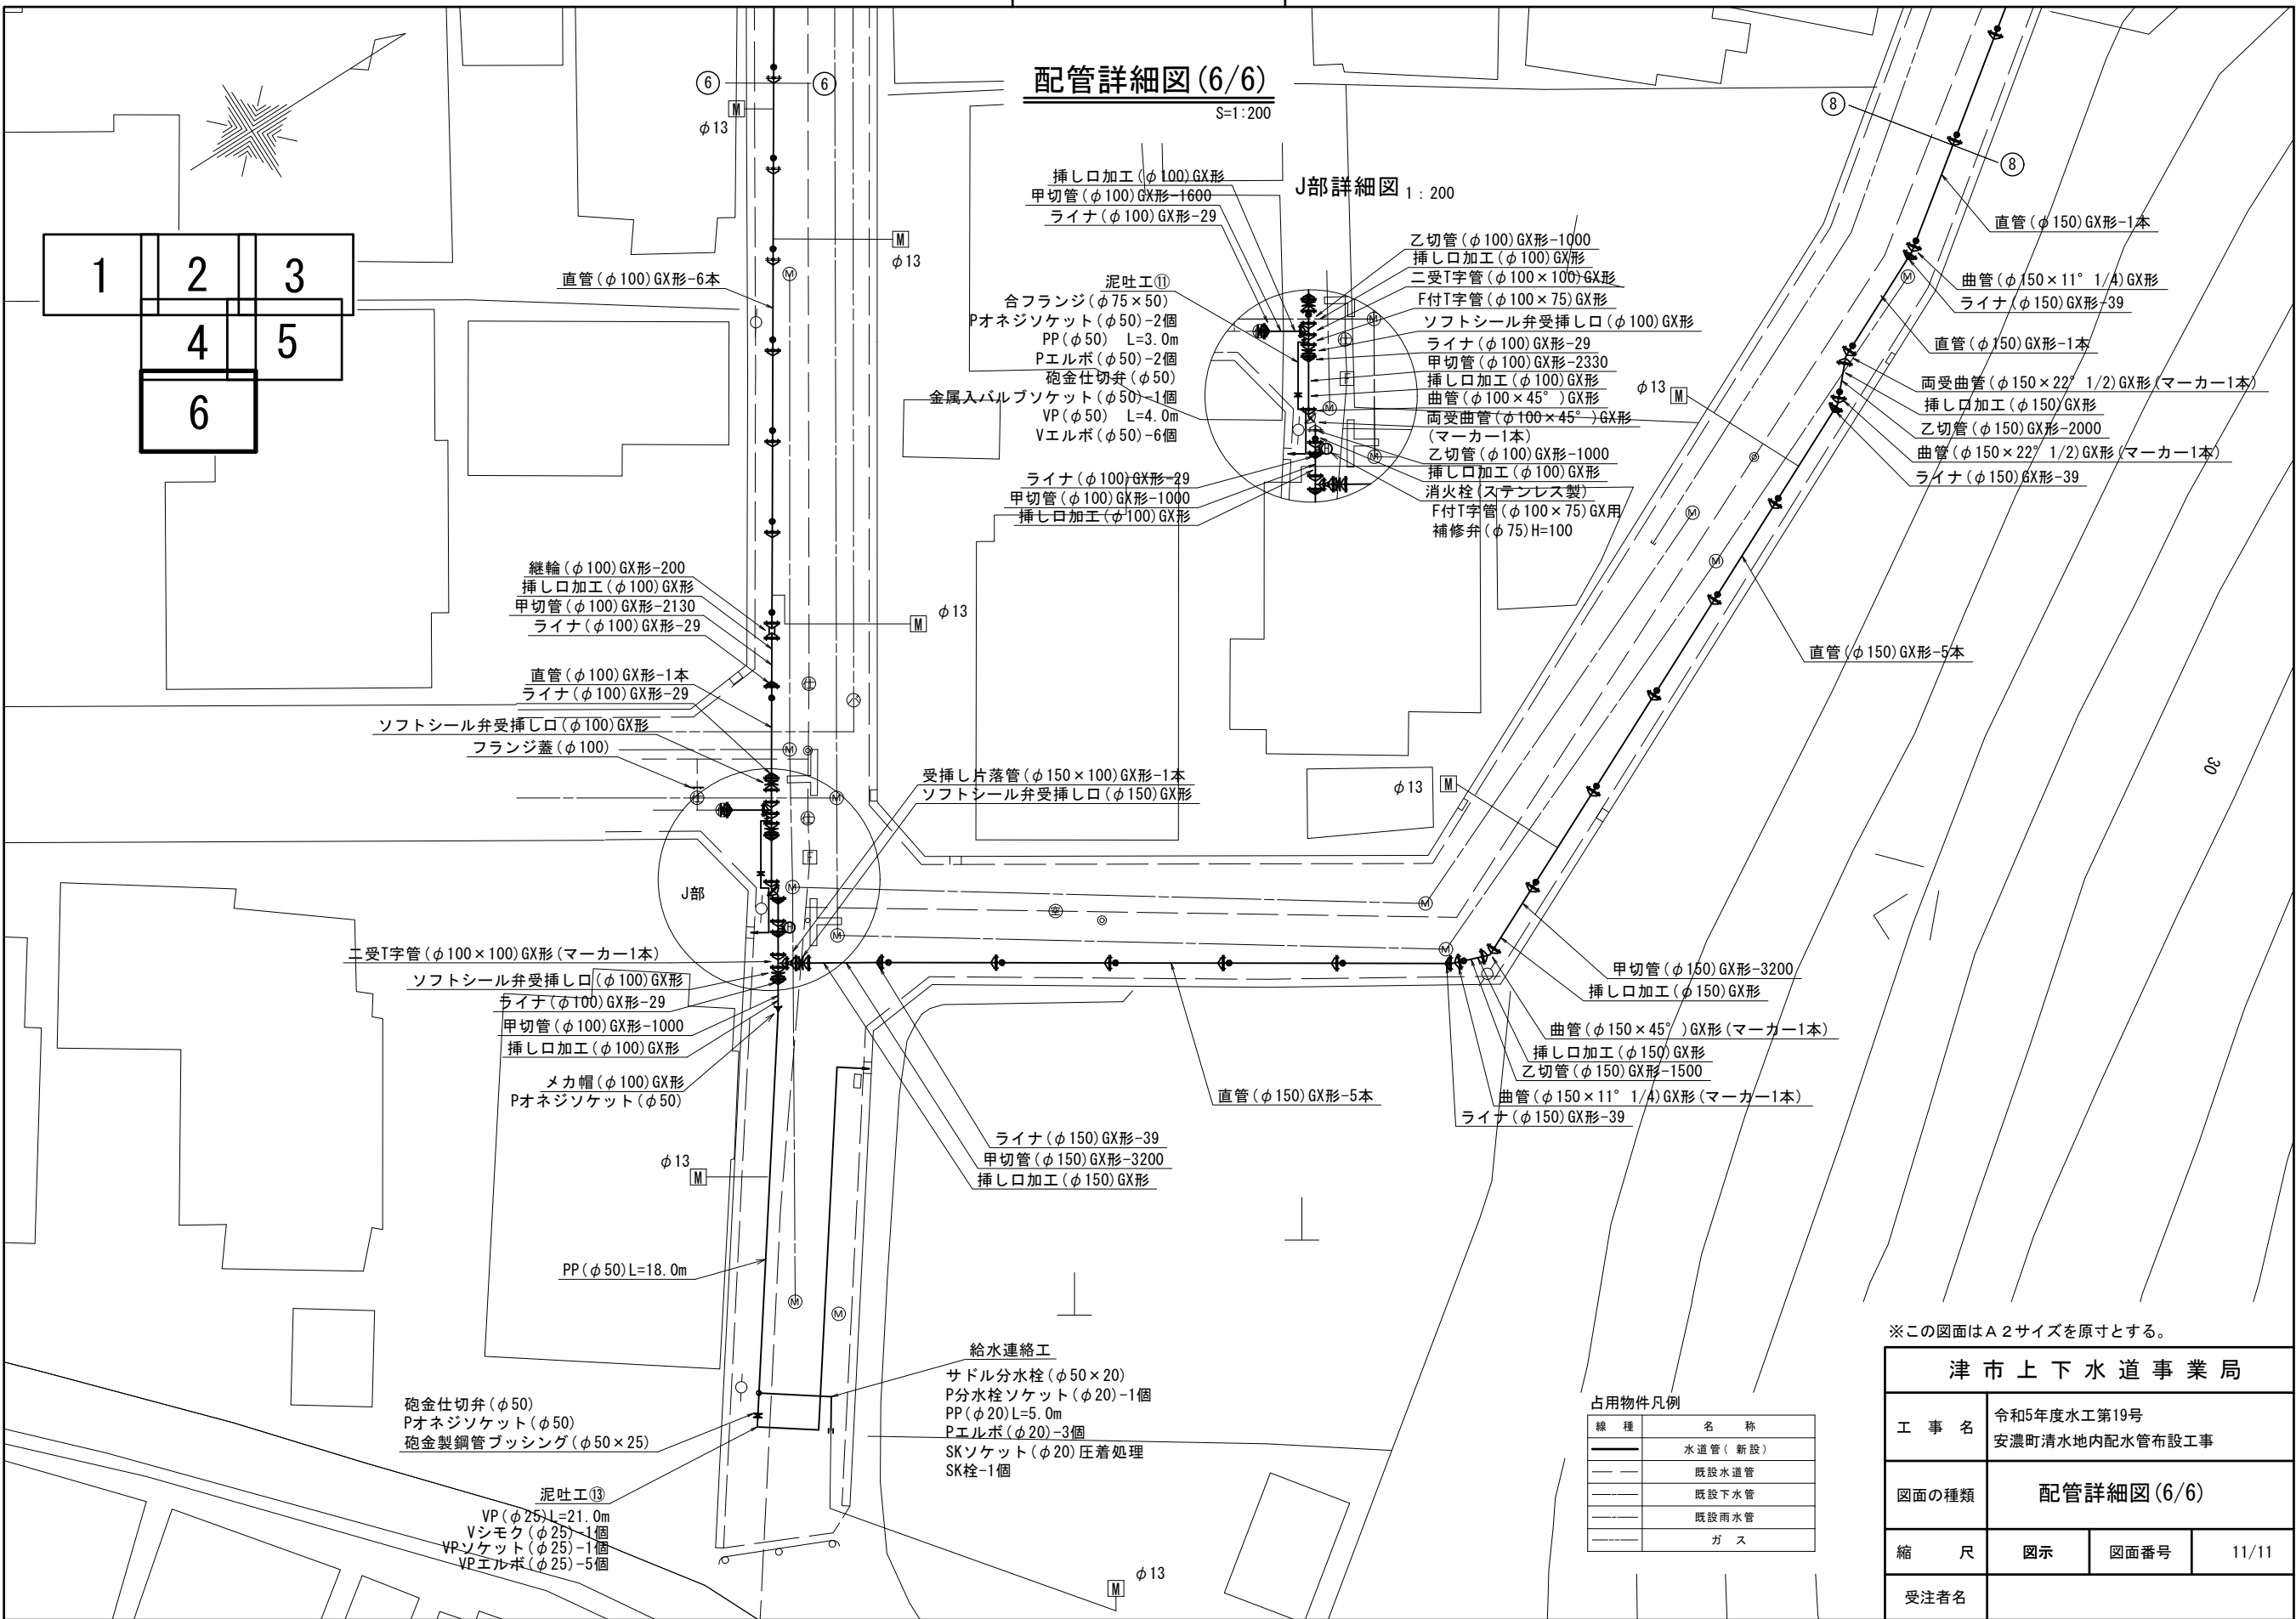

※この図面はA2サイズを原寸とする。

津市上下水道事業局			
工 事 名	令和5年度水工第19号		
	安濃町清水地内配水管布設工事		
図面の種類	配管詳細図(6/6)		
縮 尺	図示	図面番号	11/11
受注者名			

占用物件凡例

線 種	名 称
——	水道管(新設)
---	既設水道管
---	既設下水管
---	既設雨水管
---	ガ ス