



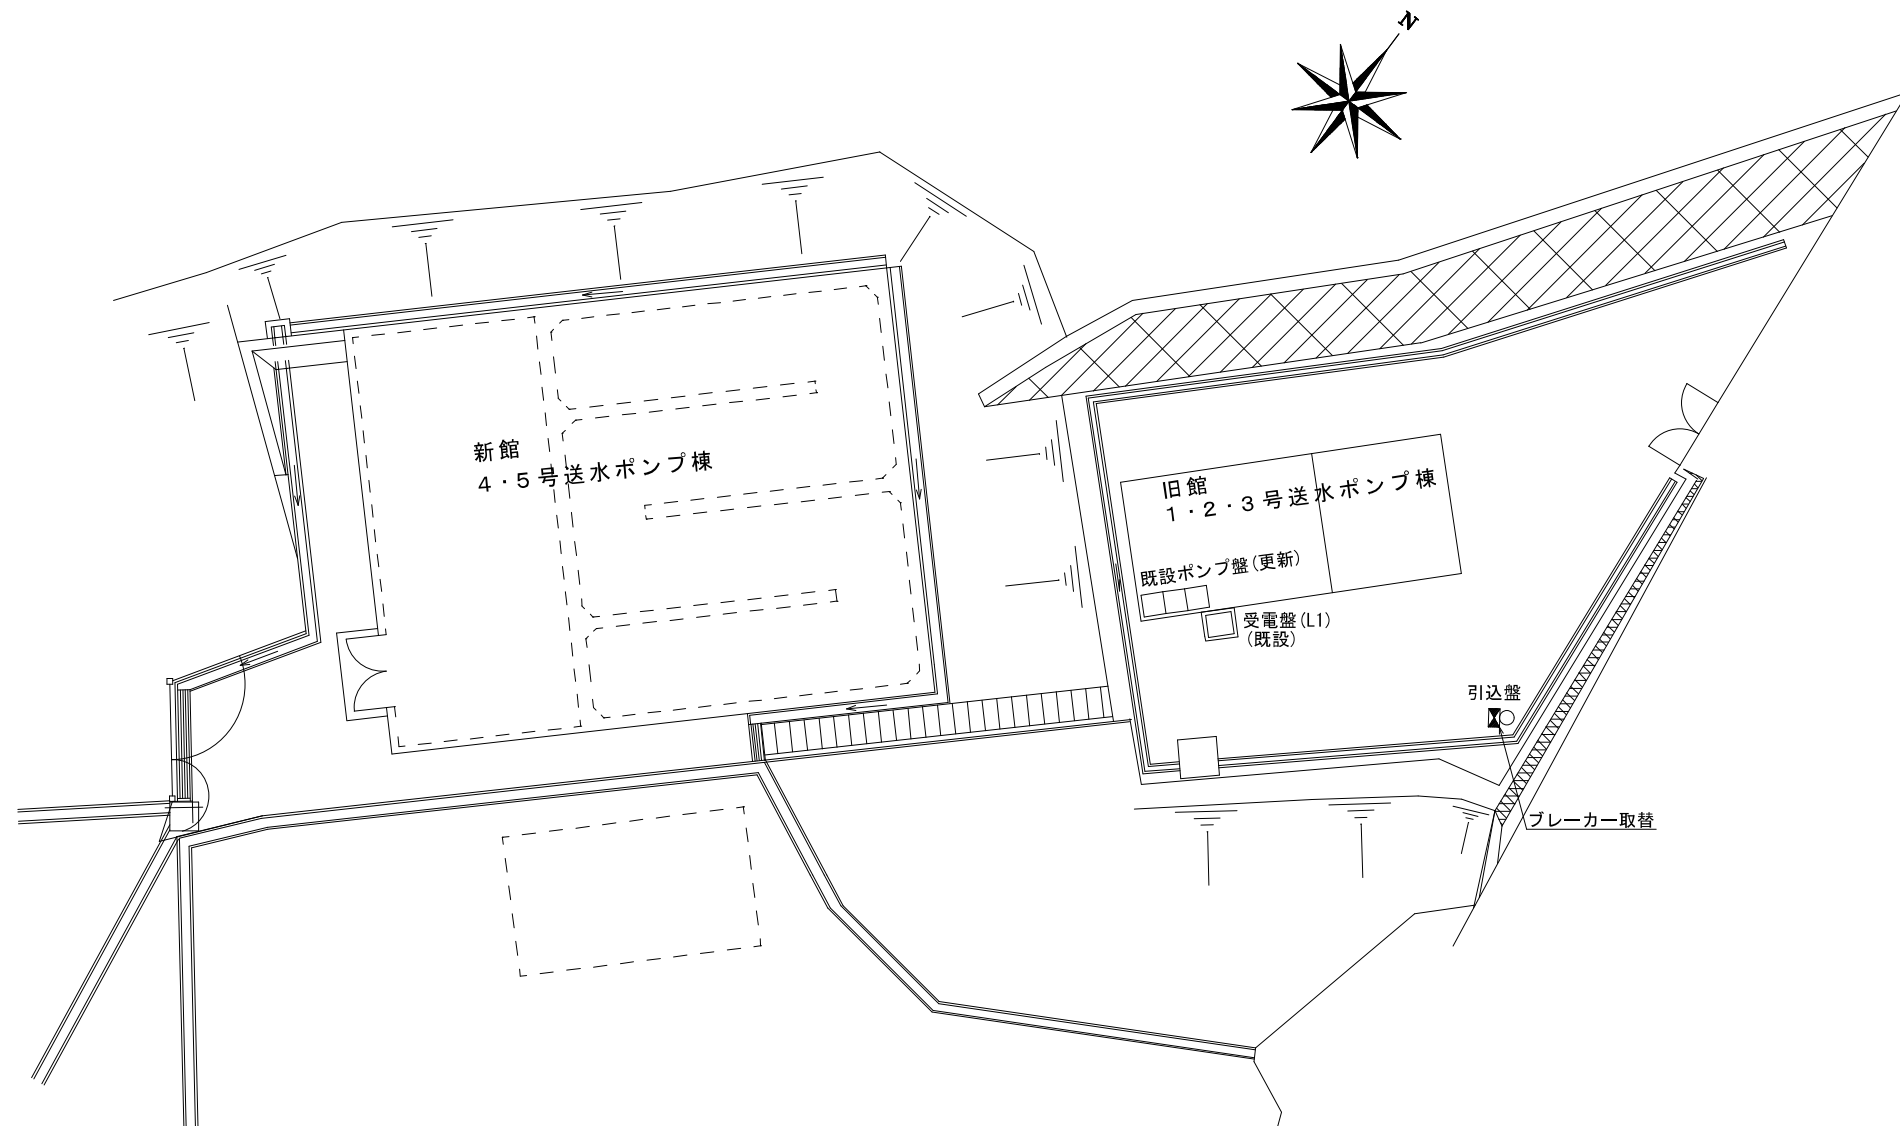


※この図面はA 3サイズを原寸とする


工 事 名	令和5年度水施継第1号 高野尾ポンプ場旧館電気設備更新工事		
施工場所	津市 高野尾町 地内		
図 名	配 置 図		
縮 尺	1/200	図面番号	1/5
津市上下水道事業局			

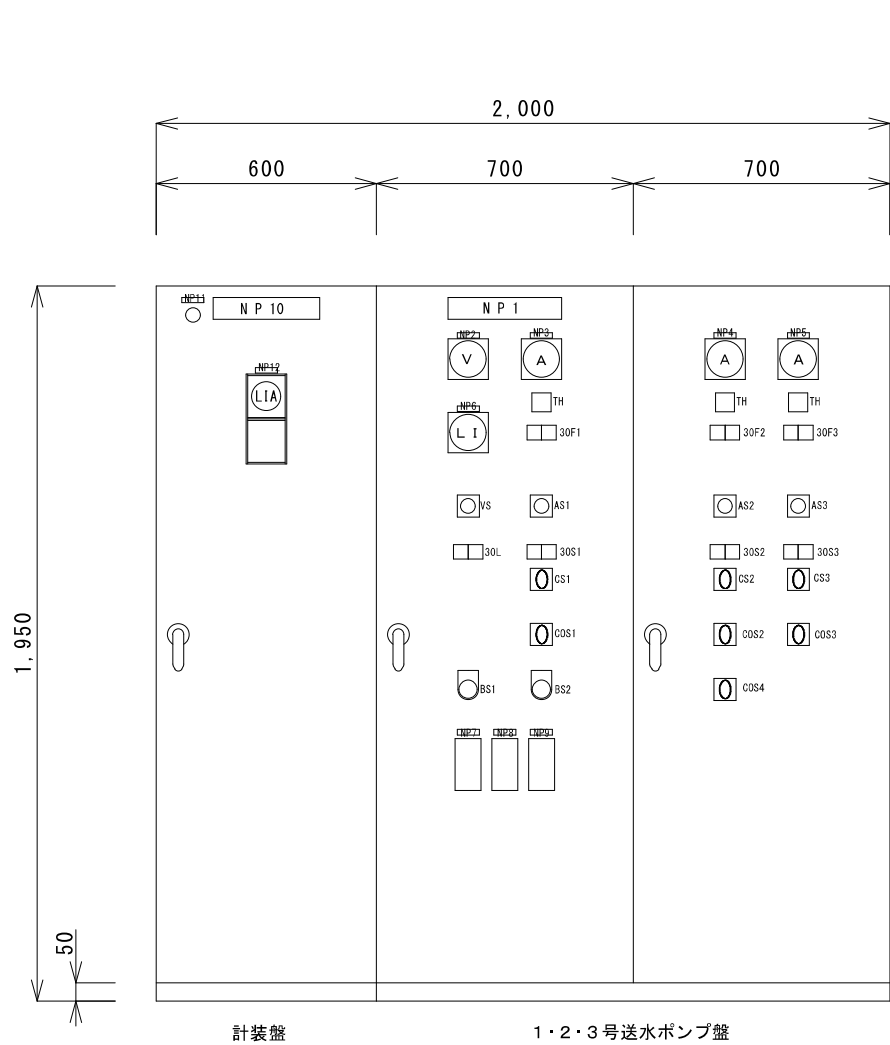

正面図 1/20

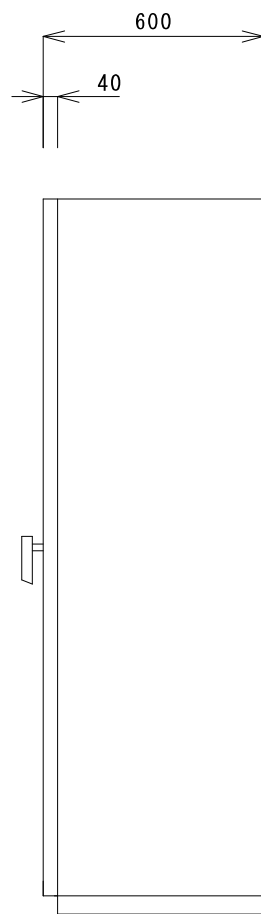

側面図 1/20

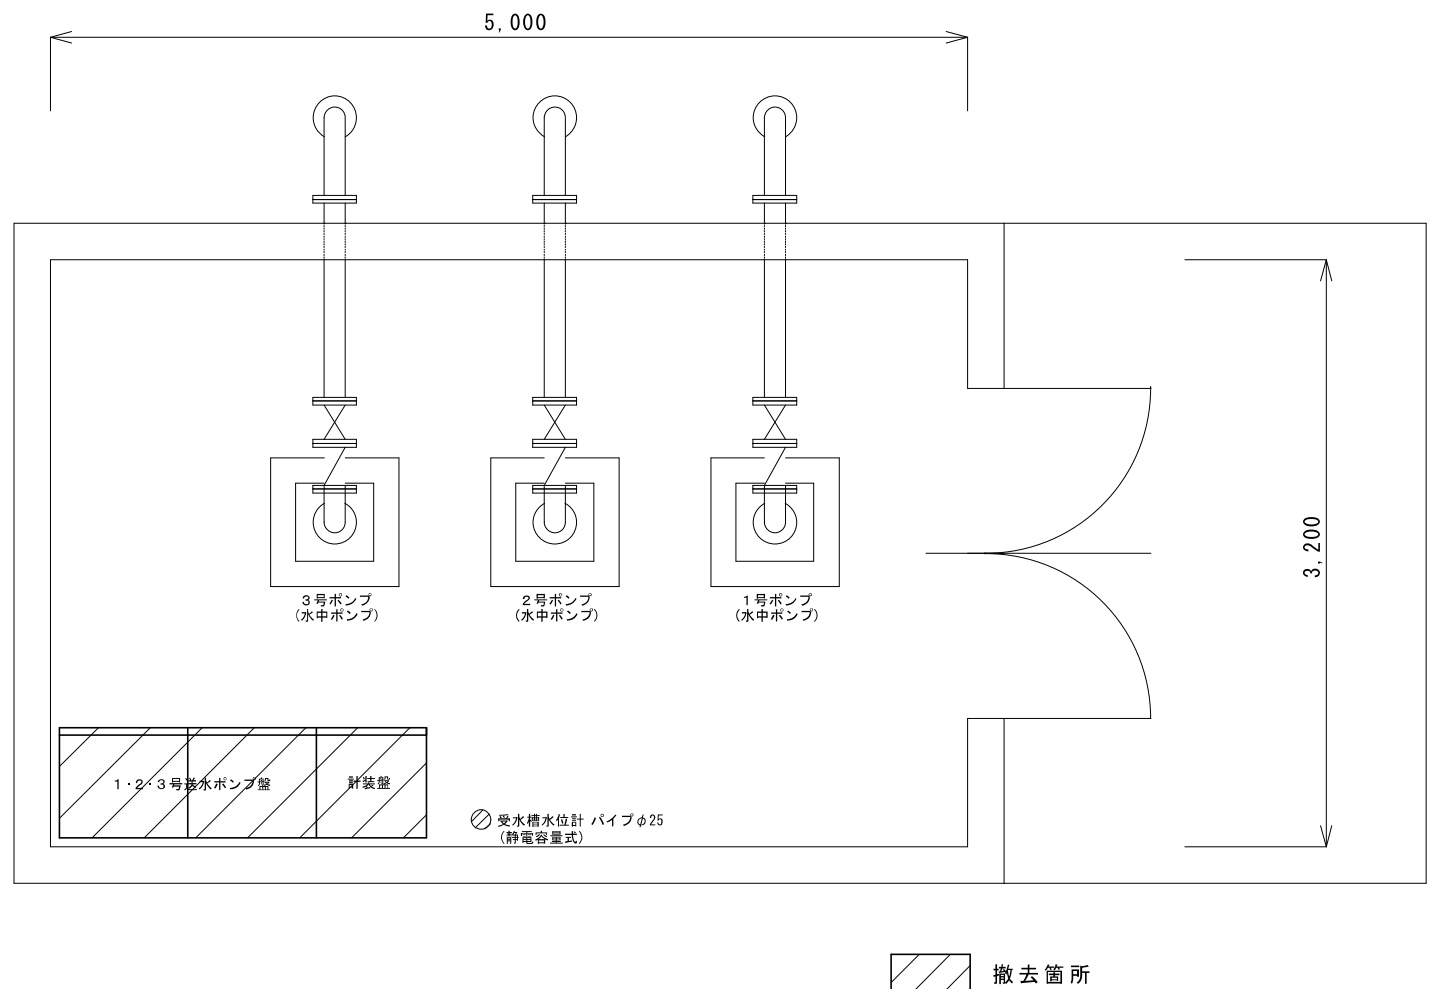

1・2・3号ポンプ室平面図 1/40


記号	記入文字
N P 1	加圧ポンプ制御盤
N P 2	電圧計
N P 3	1号ポンプ
N P 4	2号ポンプ
N P 5	3号ポンプ
N P 6	配水池水位指示計
N P 7	1台目起動水位
N P 8	2台目起動水位
N P 9	停止水位
N P10	テレメータ盤
N P11	電源
N P12	受水槽水位

記号	記入文字
AS 1～3	交流電流計 切-1.-2.-3.-切
V S	交流電圧計 切-1.-2.-3.-切
CS1～3	操作開閉器 停止ー始動
COS1～3	操作開閉器 手動ー自動
COS4	予備選択切替器 1号-2号-3号
B S 1	押しボタンスイッチ(警報復帰)
B S 2	押しボタンスイッチ(ランプテスト)
L I A	指示・警報設定器


表示灯記入文字	
30F1	1号3E 1号FFB 動作 トリップ (0) (0)
30F2	2号3E 2号FFB 動作 トリップ (0) (0)
30F3	3号3E 3号FFB 動作 トリップ (0) (0)
30S1	停止 運転 (0) (R)
30S2	停止 運転 (0) (R)
30S3	停止 運転 (0) (R)
30L	受水槽 減菌機 低水位 故障 (0) (0)

※この図面はA3サイズを原寸とする

工事名	令和5年度水施継第1号 高野尾ポンプ場旧館電気設備更新工事		
施工場所	津市 高野尾町 地内		
図名	既設盤姿図 1・2・3号ポンプ室平面図		
縮尺	1/20 1/40	図面番号	2/5
津市上下水道事業局			

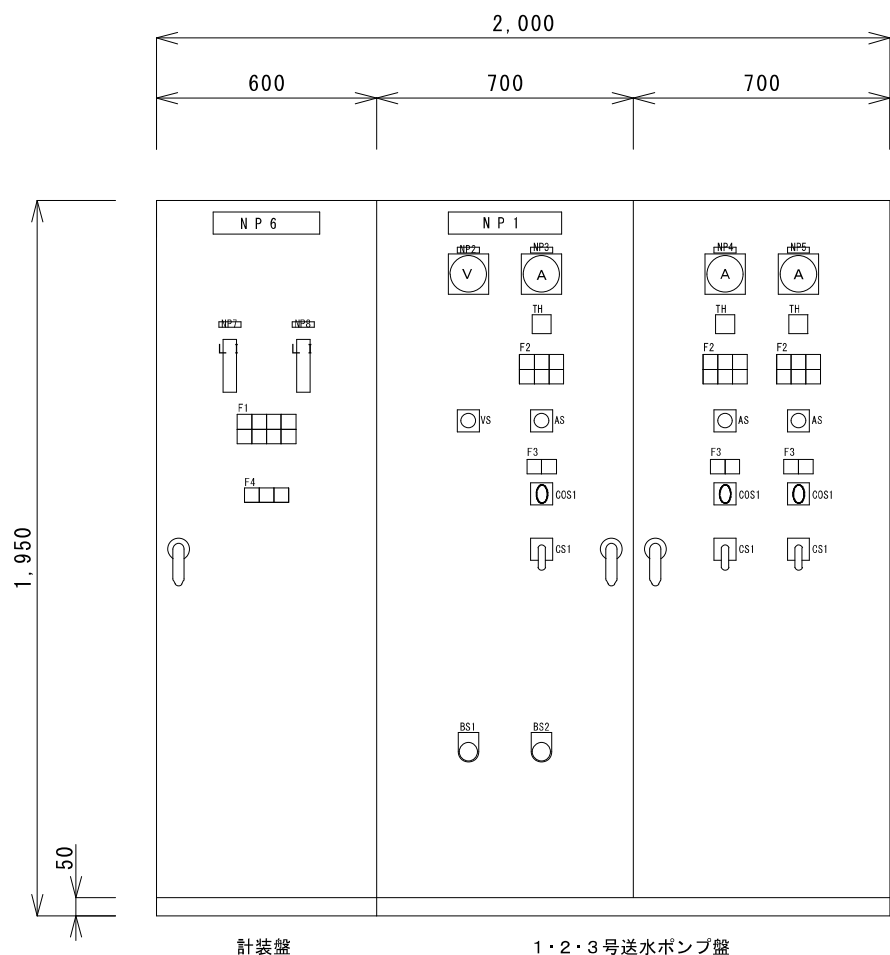


正面図 1/20

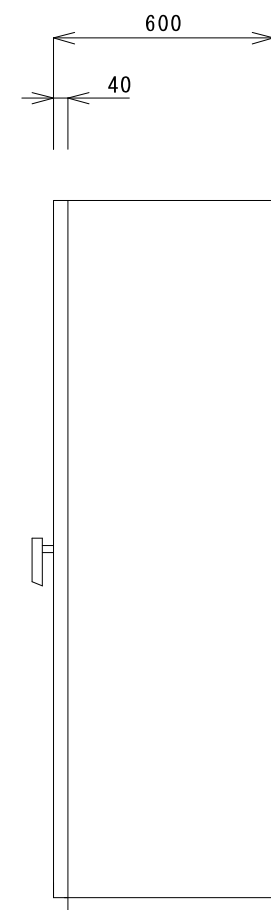

側面図 1/20

盤姿図 1/20

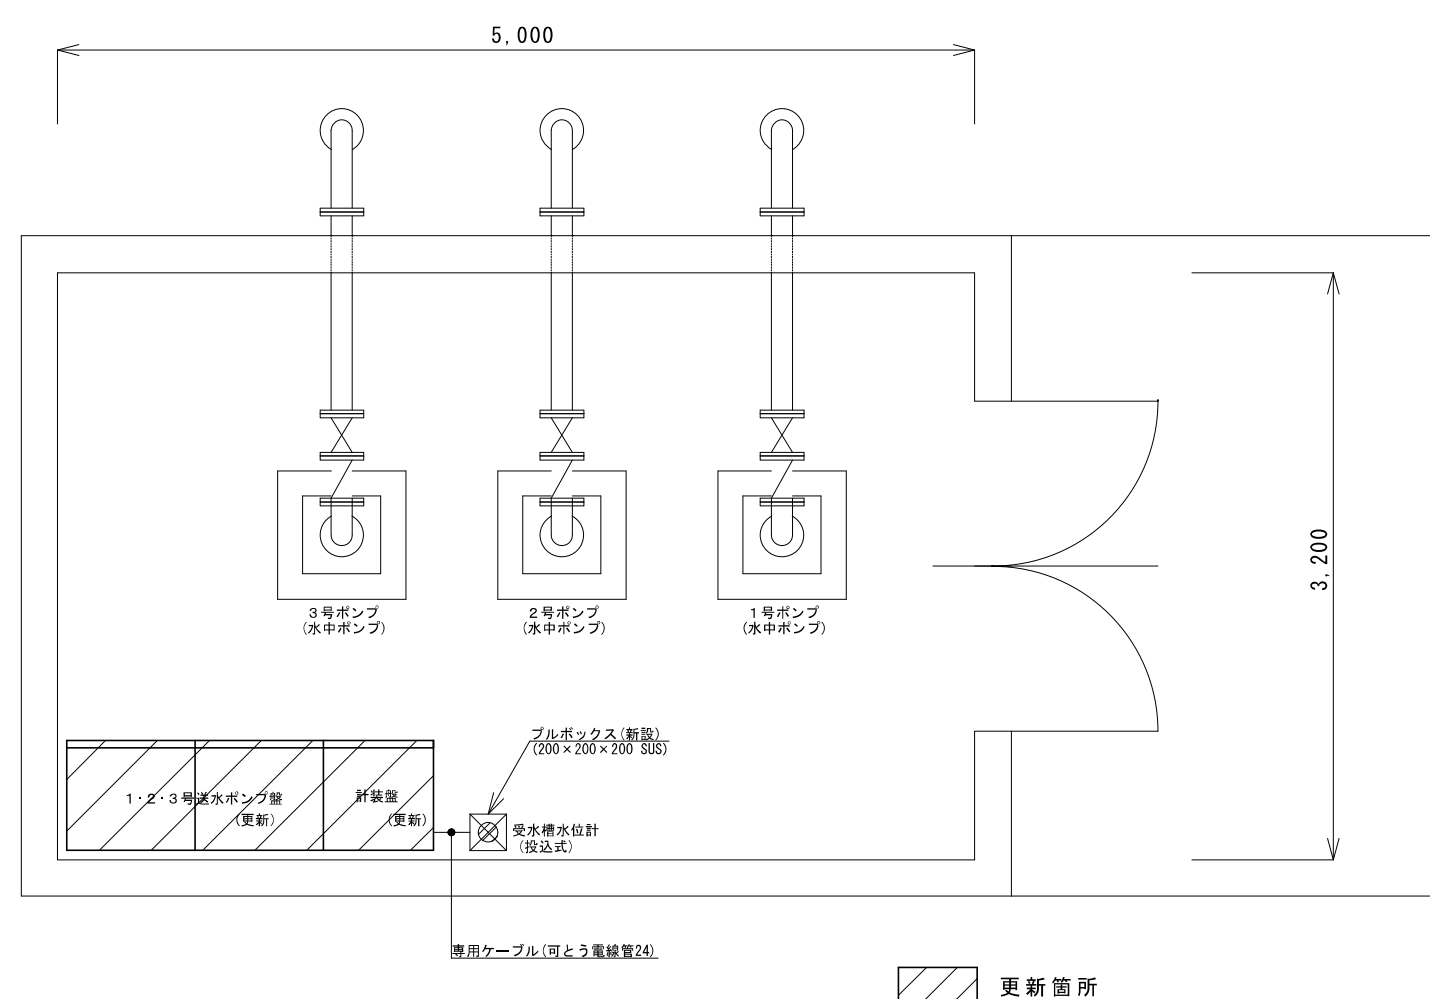

1・2・3号ポンプ室平面図 1/40

集合表示灯

受水槽 高水位 (O)	配水池 高水位 (O)	予 備 (R)	緊急遮断弁 動 作 (R)
受水槽 高水位 (O)	配水池 高水位 (O)	予 備 (R)	予 備 (R)

自 動 (G)	ELB動作 (O)	予 備 (R)
手 動 (R)	3 E動作 (O)	予 備 (R)

停 止 (G)	運 転 (R)
------------	------------


1号先発	2号先発	3号先発
------	------	------

記 号	記 入 文 字
N P 1	1・2・3号ポンプ盤
N P 2	電 圧 計
N P 3	1 号 ポンプ
N P 4	2 号 ポンプ
N P 5	3 号 ポンプ
N P 6	計 装 盤
N P 7	受水槽水位
N P 8	配水池水位



記 号	記 入 文 字
V S	交流電圧計 切-1. -2. -3. -切
A S	交流電流計 切-1. -2. -3. -切
COS1	操作開閉器 手動-自動
CS1	操作開閉器 停止-始動
B S 1	押しボタンスイッチ(警報復帰)
B S 2	押しボタンスイッチ(ランプテスト)
T H	積算時間計
L I	バーグラフ指示計(デジタル表示付)

※この図面はA3サイズを原寸とする

工 事 名	令和5年度水施継第1号 高野尾ポンプ場旧館電気設備更新工事		
施工場所	津市 高野尾町 地内		
図 名	更新盤姿図 1・2・3号ポンプ室平面図		
縮 尺	1/20 1/40	図面番号	3/5
津市上下水道事業局			


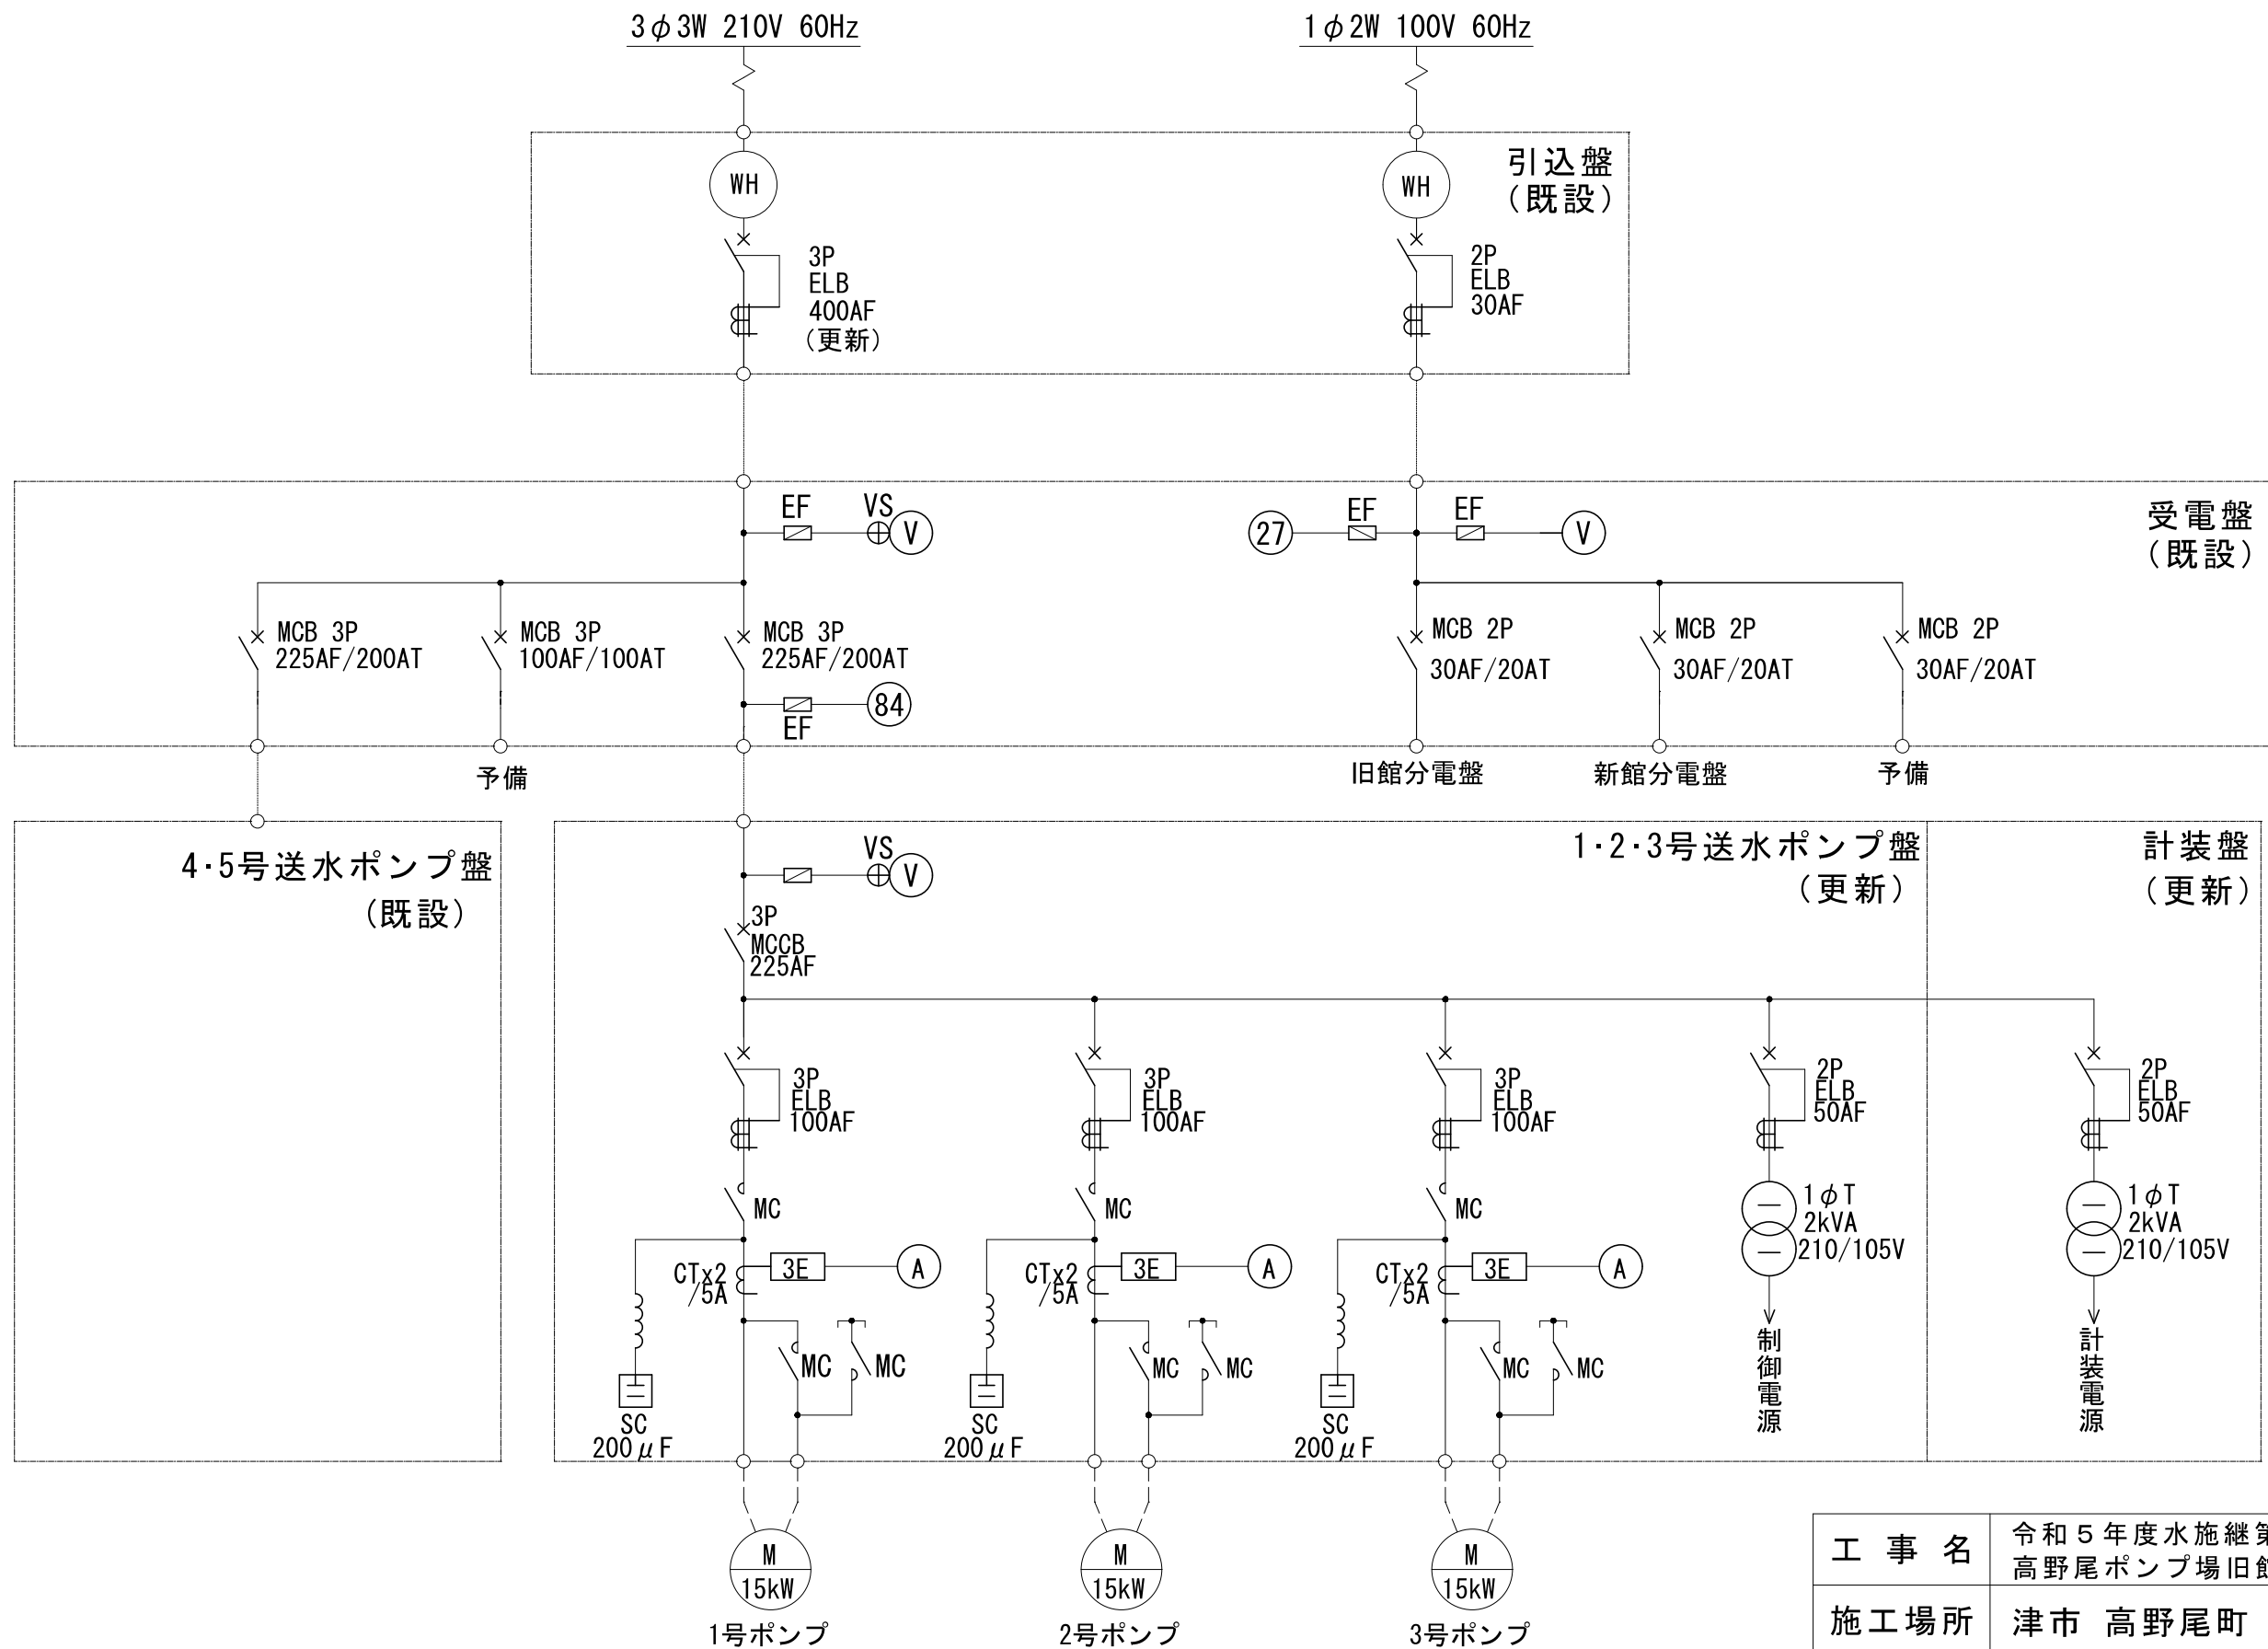


工 事 名	令和5年度水施継第1号 高野尾ポンプ場旧館電気設備更新工事		
施工場所	津市 高野尾町 地内		
図 名	単線結線図		
縮 尺		図面番号	4/5
津市上下水道事業局			

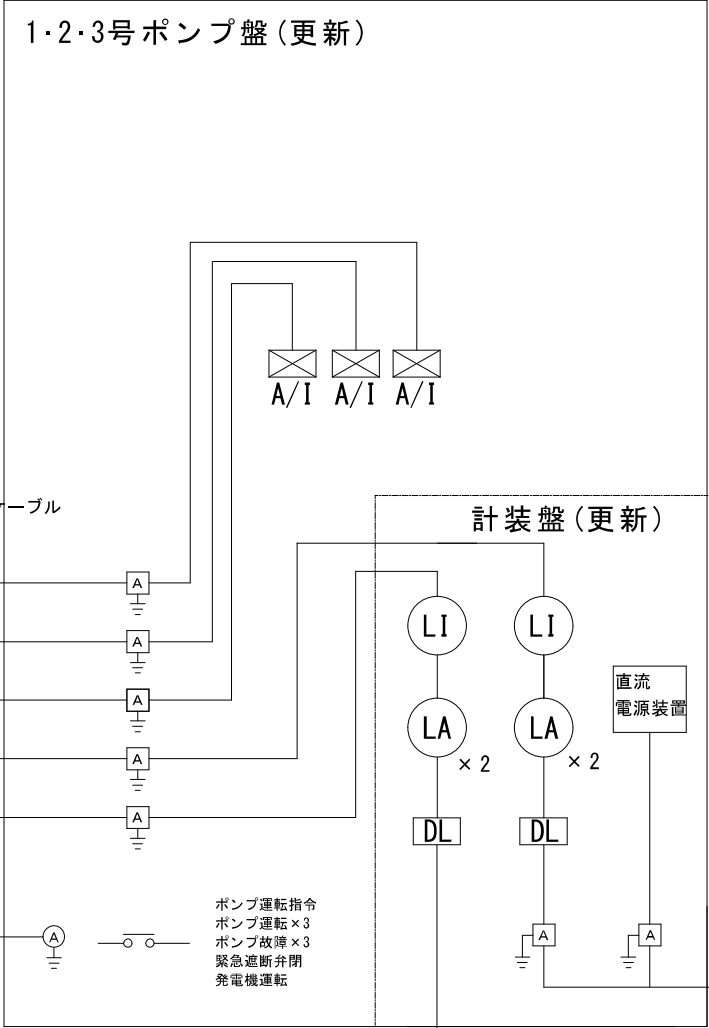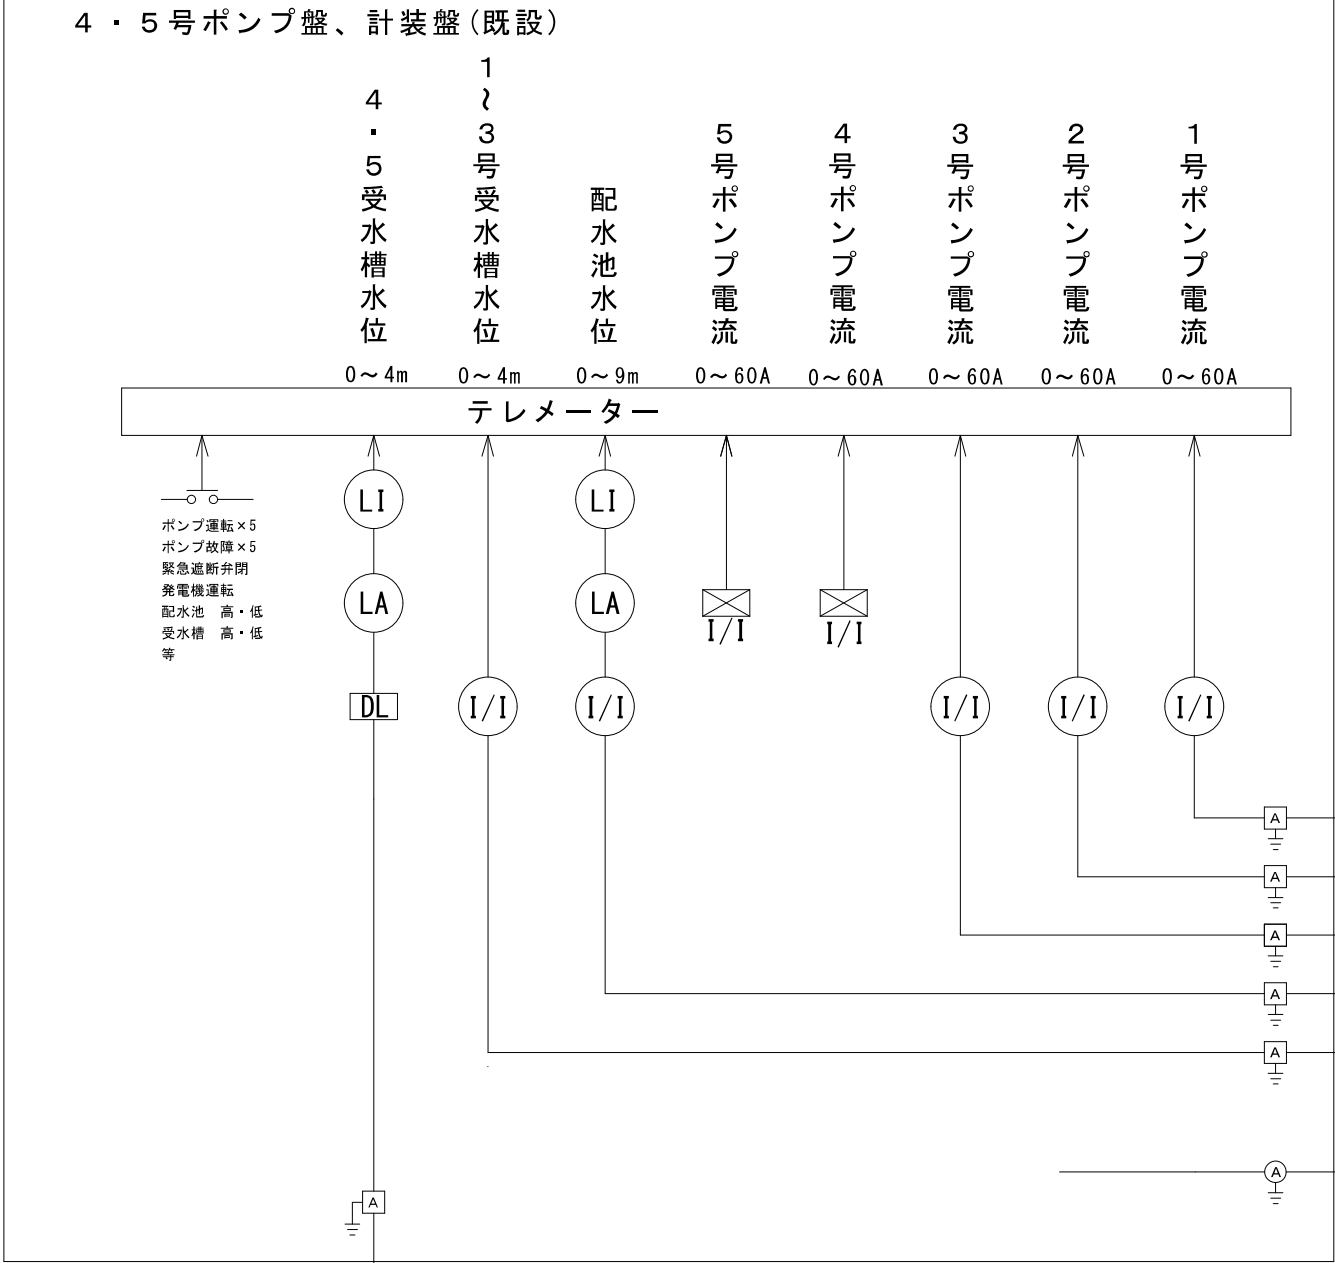

凡例

A/I	信号変換器
LI	水位指示計
LA	水位警報設定器
DL	ディストリビュータ
I/I	アイソレータ
	信号用アレスタ
	2極アレスタ

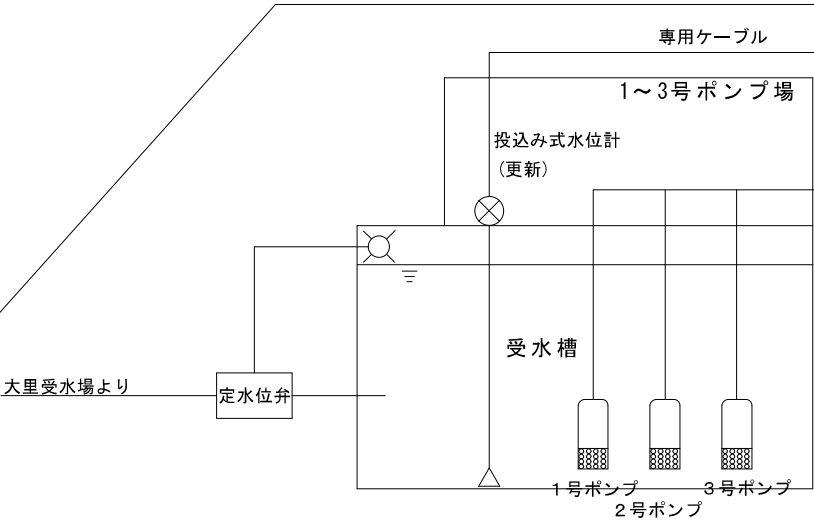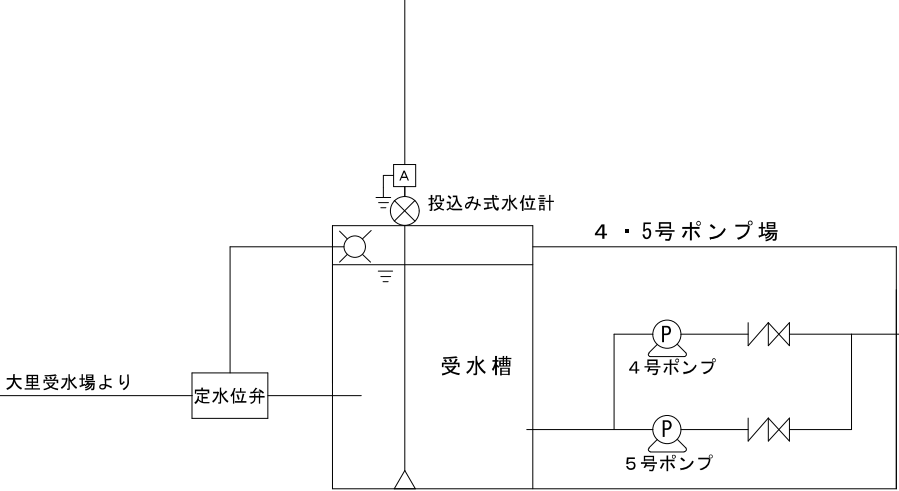

工 事 名	令和5年度水施継第1号 高野尾ポンプ場旧館電気設備更新工事		
施工場所	津市 高野尾町 地内		
図 名	計装系統図		
縮 尺		図面番号	5/5
津市上下水道事業局			