



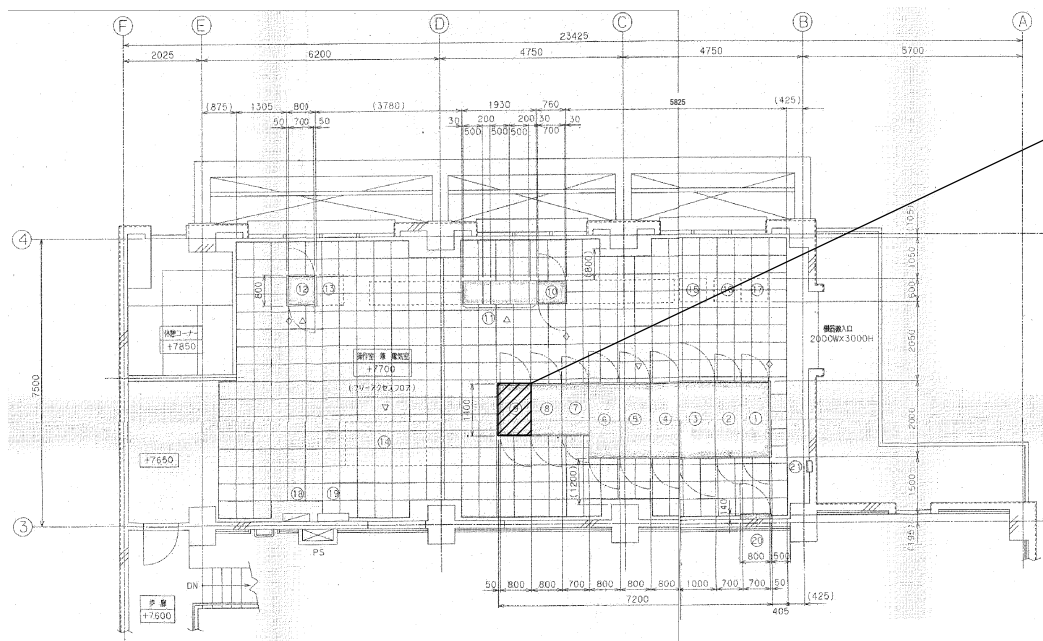

電気室平面図

修繕箇所

番号	盤 NO.	盤名称	備考
①	#H1	引込盤	
②	#H2	受電盤	
③	#H3	主変圧器盤	
④	#H4	切換盤	
⑤	#H5	補機変圧器盤	
⑥	#H6	電灯変圧器盤	
⑦	#P4	4号雨水ポンプ盤	
⑧	#F1	ファン制御盤	
⑨	#D1	直流電源盤	
⑩	#RY1	補助送電器盤(1)	
⑪	#CC1-3	コントロールセンタ	
⑫	#K1	計装盤	
⑬		コントローラ盤	
⑭		監視操作盤	
⑮		中継端子盤	
⑯		デレメータ盤	
⑰		インターフェイスリレー盤	
⑱		電灯分電盤	
⑲		安定器収納面	
⑳		接地端子盤	
㉑		電話端子盤	

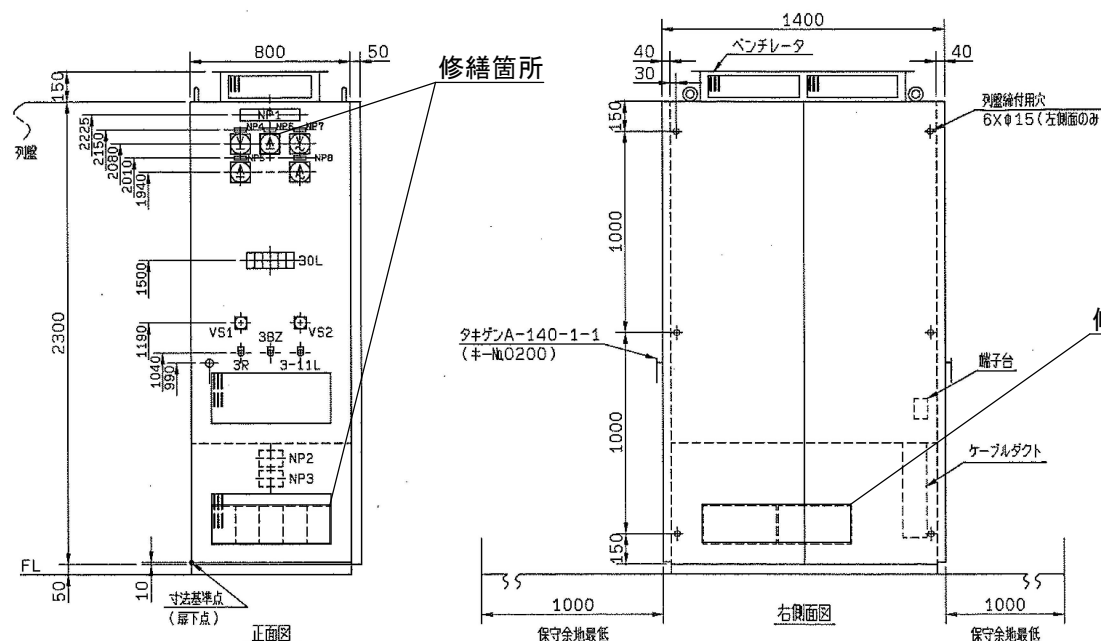

外形図

修繕箇所

銘板記入文字

記号	記入文字	材質	備考
NP1	直流電源盤	アクリル	防振対策 SUSビス止め
NP2	(定時銘板)	ステンレス	
NP3	(雷電涌経板)	ステンレス	
NP4	直流出力電圧	アクリル	SUSビス止め
NP5	直流出力電流	アクリル	SUSビス止め
NP6	蓄電池電流	アクリル	SUSビス止め
NP7	交流出力電圧	アクリル	SUSビス止め
NP8	交流出力電流	アクリル	SUSビス止め
VS1	直流電圧計 切-整流器-蓄電池-負荷-切	ステンレス	
VS2	交流電圧計 切-直送-インバータ-出力-切	ステンレス	
3-11L	ランプテスト	アクリル	
3BZ	警報停止	アクリル	
3R	表示復帰	アクリル	

※本図は、参考図であり施工現場と本図に相違ある場合にあっては相違箇所を再調査後、市監督員と協議のうえ、詳細を決定すること。

修繕名	令和5年度下水道雨水第2-3号 藤方西ポンプ場特殊電源設備(蓄電池等)修繕
施工場所	津市 藤方 地内
図面名	電気室平面図・外形図
縮尺	FREE 図面番号 1/1
事務所名	津市上下水道事業局下水道施設課

図面 - A3