
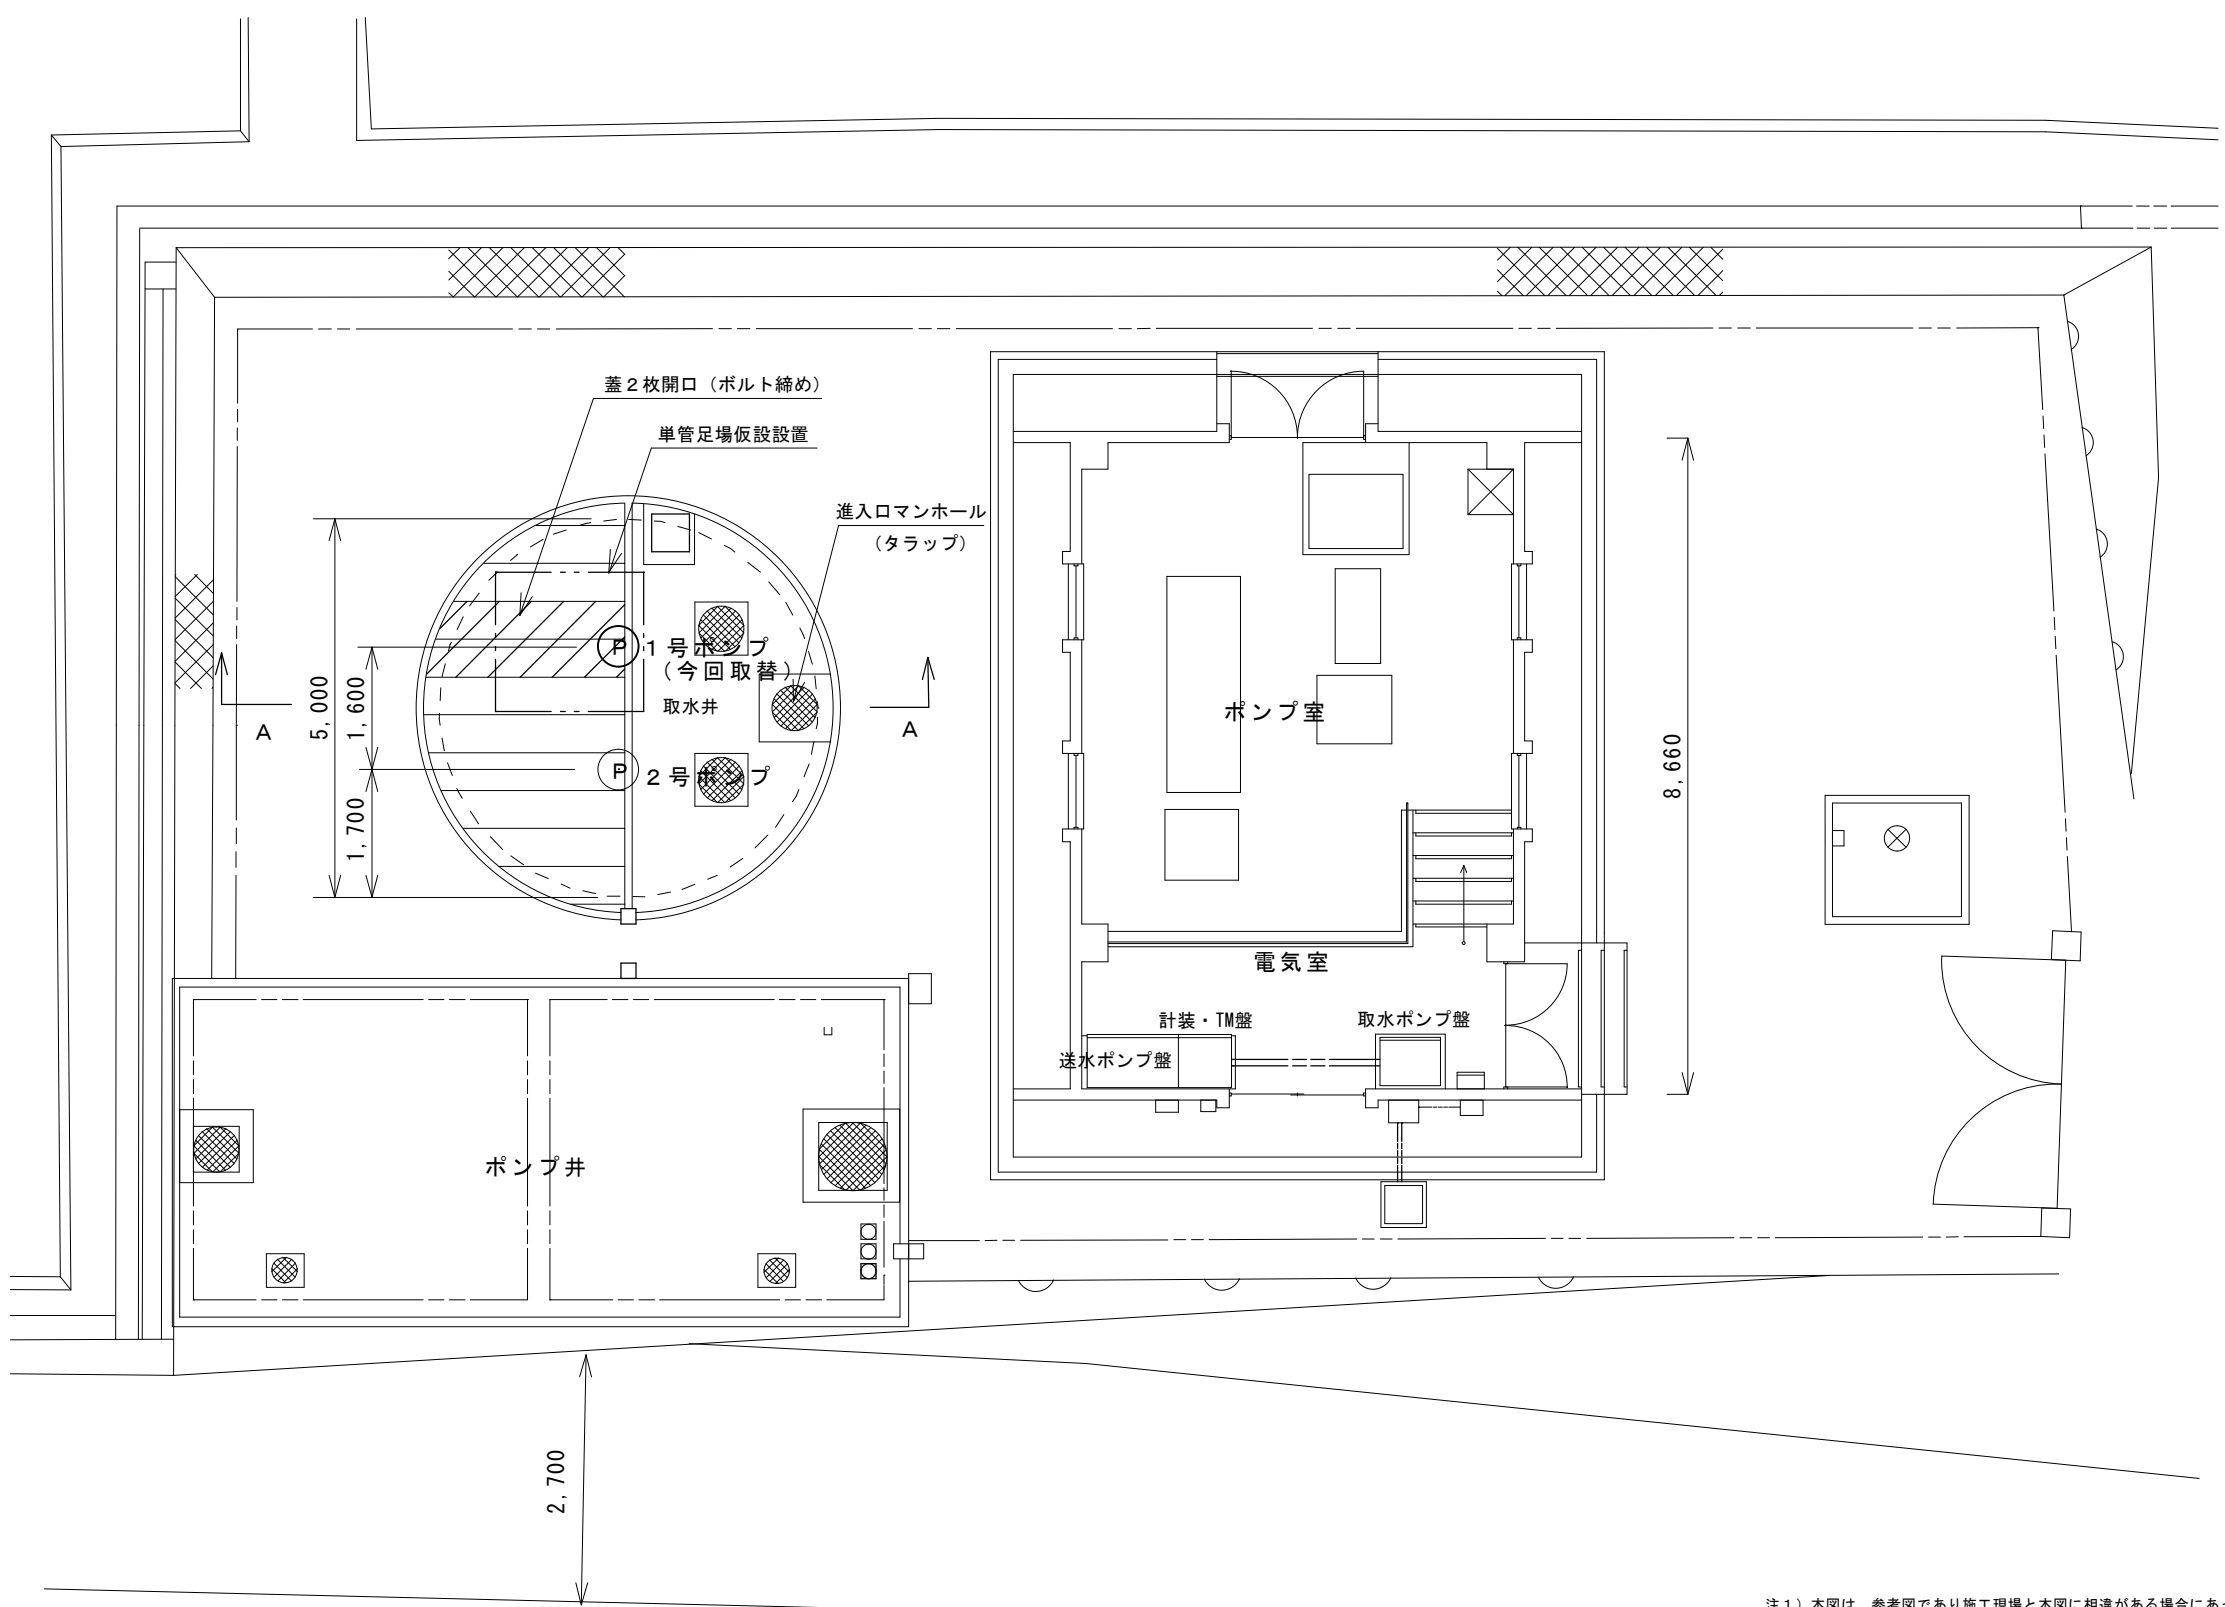



安濃工業用水道ポンプ場配置図（平面図）

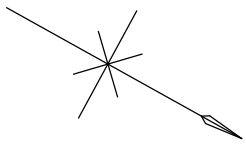

注1) 本図は、参考図であり施工現場と本図に相違がある場合にあっては
相違箇所を再調査後、市監督員と協議のうえ詳細を決定すること。

修繕名	令和5年度 水施第2-2号 安濃工業用水道ポンプ場及び美里細野ポンプ場ポンプ取替修繕		
施工場所	津市 安濃町川西及び美里町北長野 地内		
図面名称	安濃工業用水道ポンプ場配置図（平面図）		
縮尺	free	図面番号	1/5
津市上下水道事業局			


安濃工業用水道ポンプ場断面図
(A-A矢 視 図)

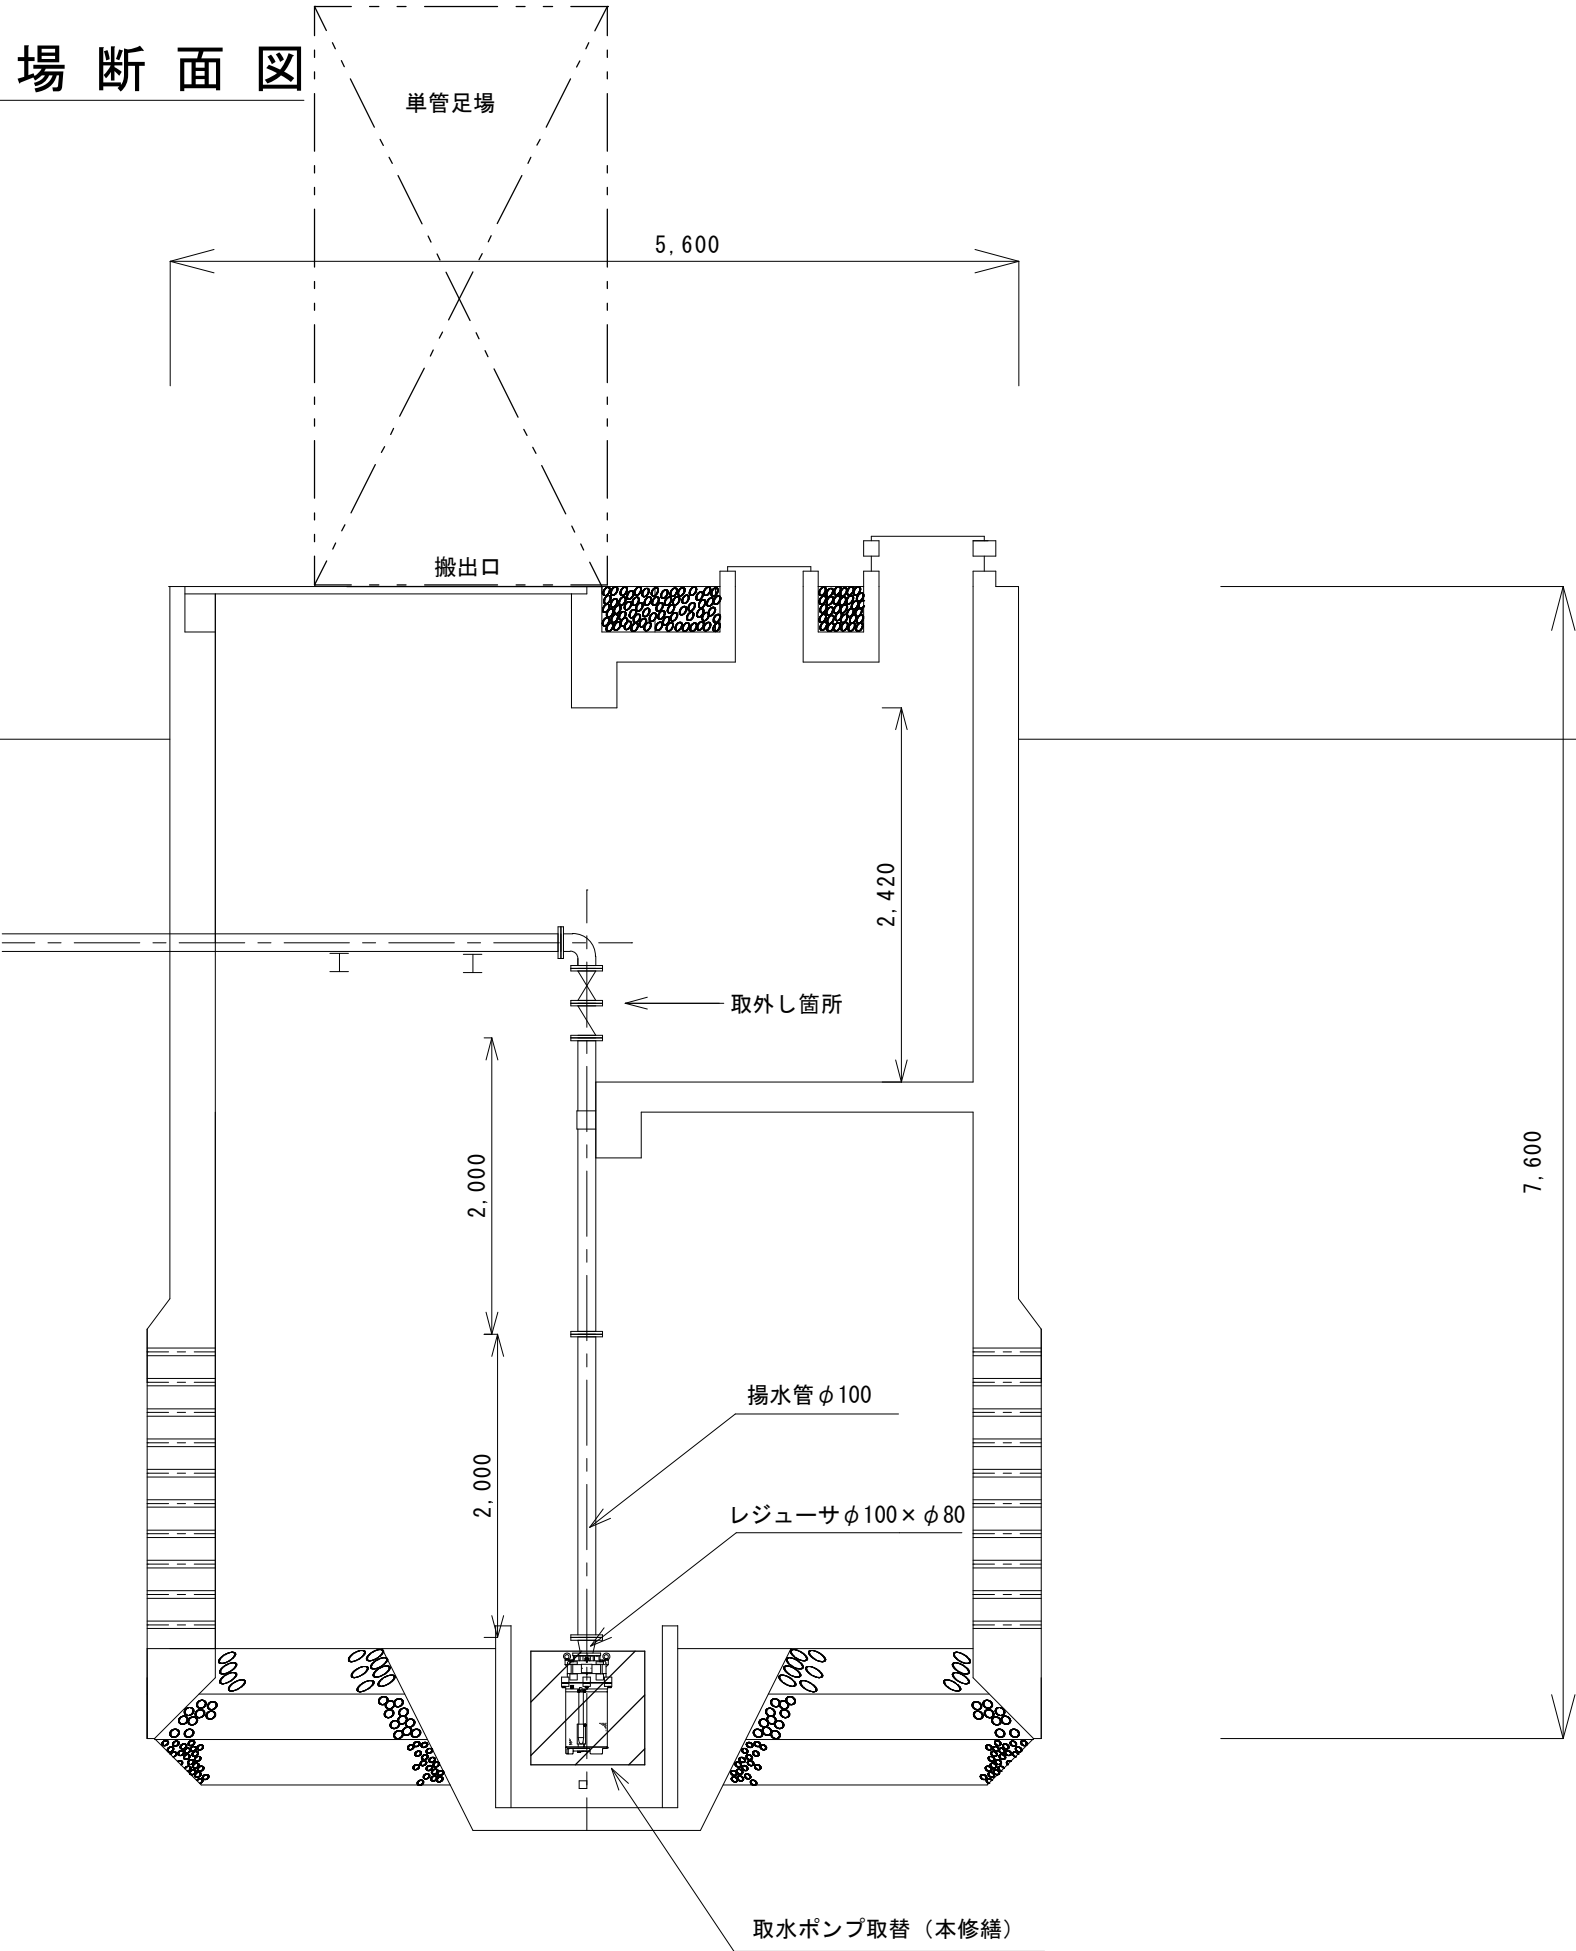


注1) 本図は、参考図であり施工現場と本図に相違がある場合にあっては
相違箇所を再調査後、市監督員と協議のうえ詳細を決定すること。

修 繕 名	令和5年度 水施第2ー2号 安濃工業用水道ポンプ場及び美里細野ポンプ場ポンプ取替修繕		
施工場所	津市 安濃町川西及び美里町北長野 地内		
図面名称	安濃工業用水道ポンプ場断面図 (A-A矢視図)		
縮 尺	free	図面番号	2/5
津市上下水道事業局			

安濃工業用水道ポンプ場既設配線図

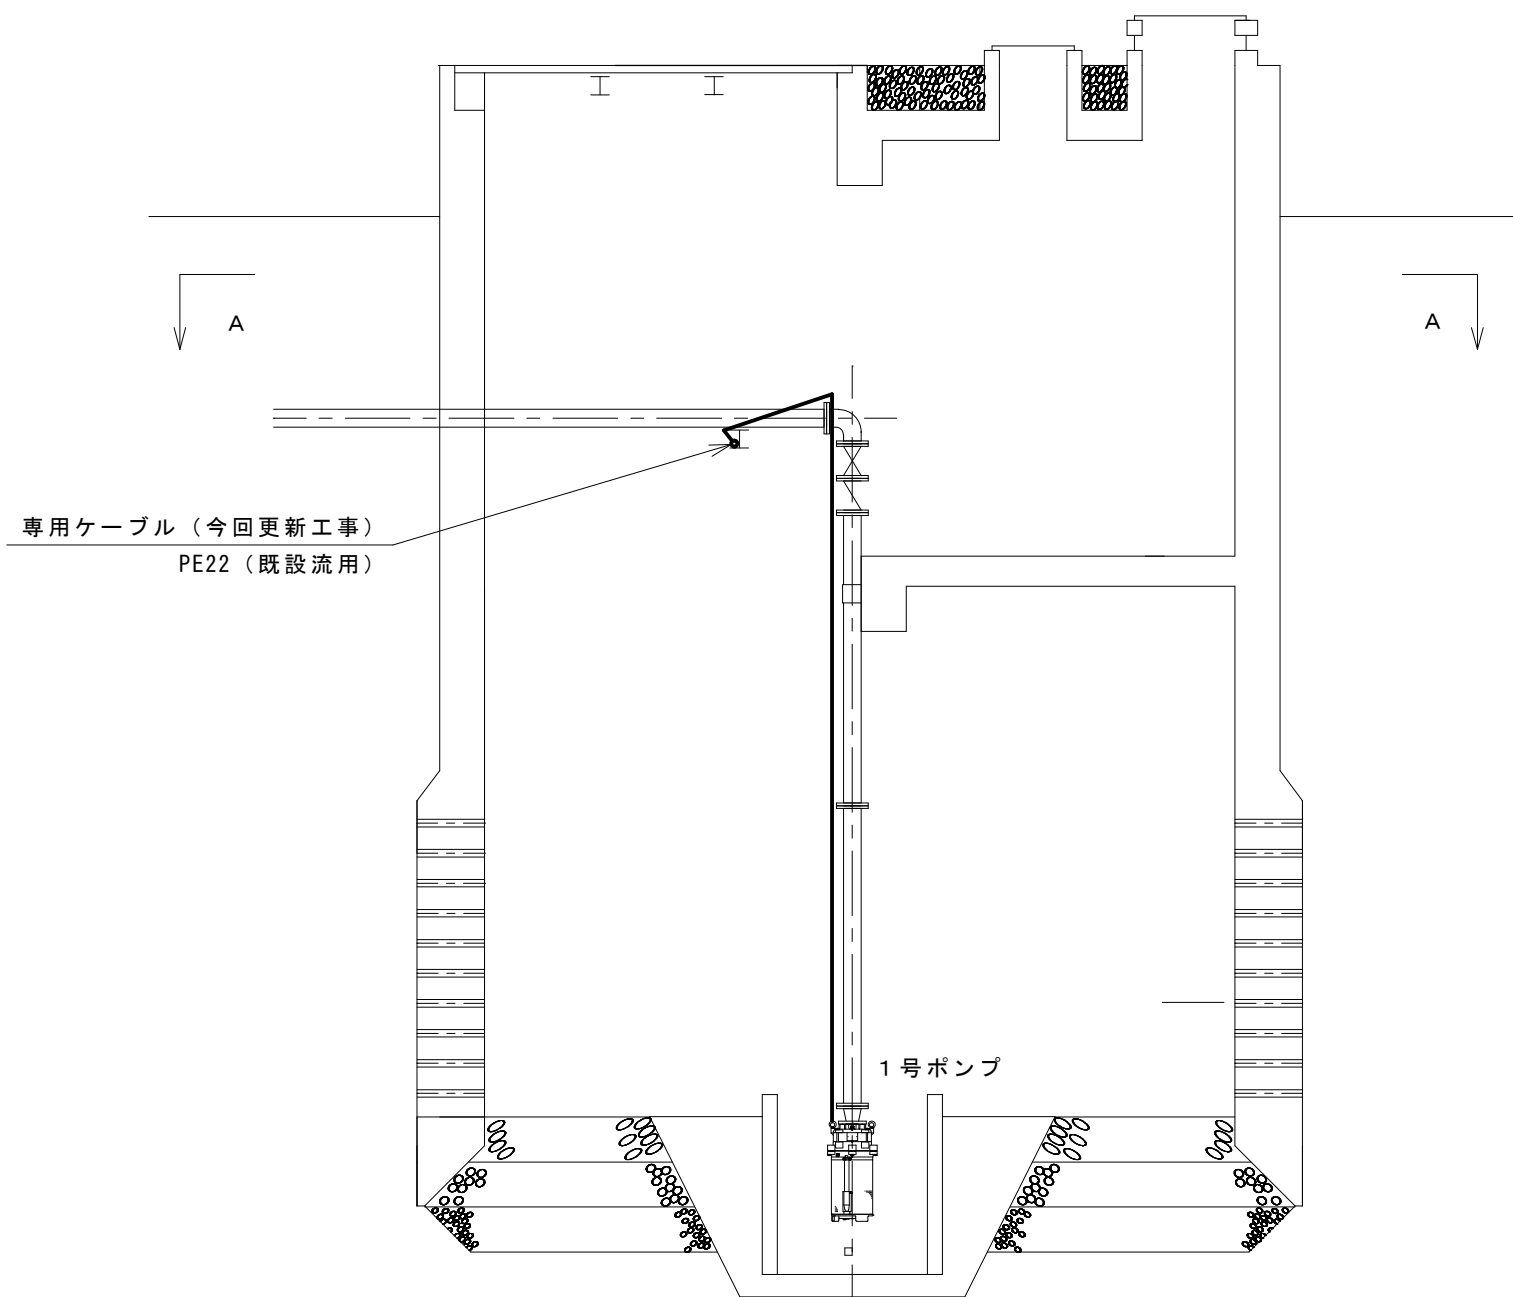

A－A断面図

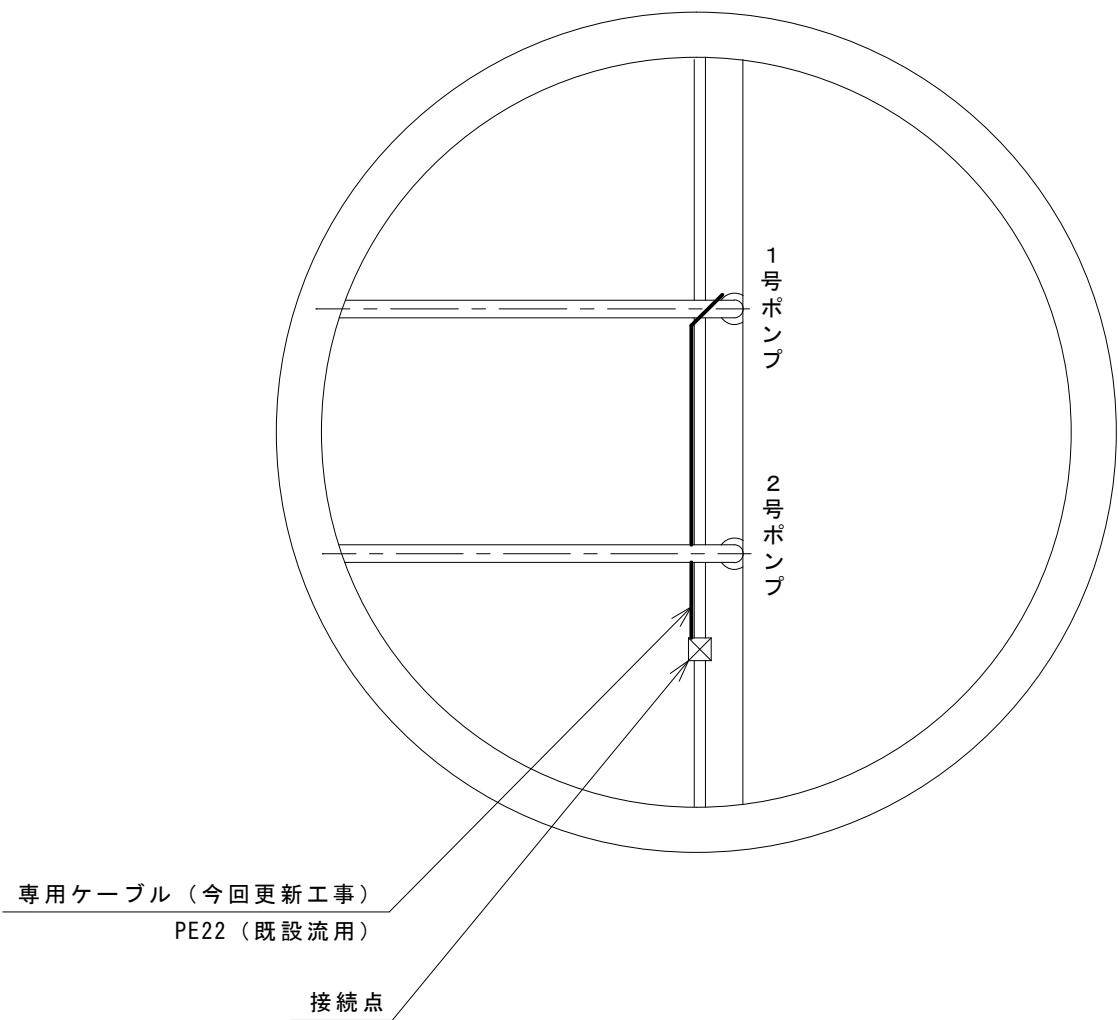


注1）本図は、参考図であり施工現場と本図に相違がある場合にあっては
相違箇所を再調査後、市監督員と協議のうえ詳細を決定すること。


修繕名	令和5年度 水施第2－2号 安濃工業用水道ポンプ場及び美里細野ポンプ場ポンプ取替修繕		
施工場所	津市 安濃町川西及び美里町北長野 地内		
図面名称	安濃工業用水道ポンプ場既設配線図		
縮尺	free	図面番号	3/5
津市上下水道事業局			

美里細野ポンプ場機械配置図


平面图

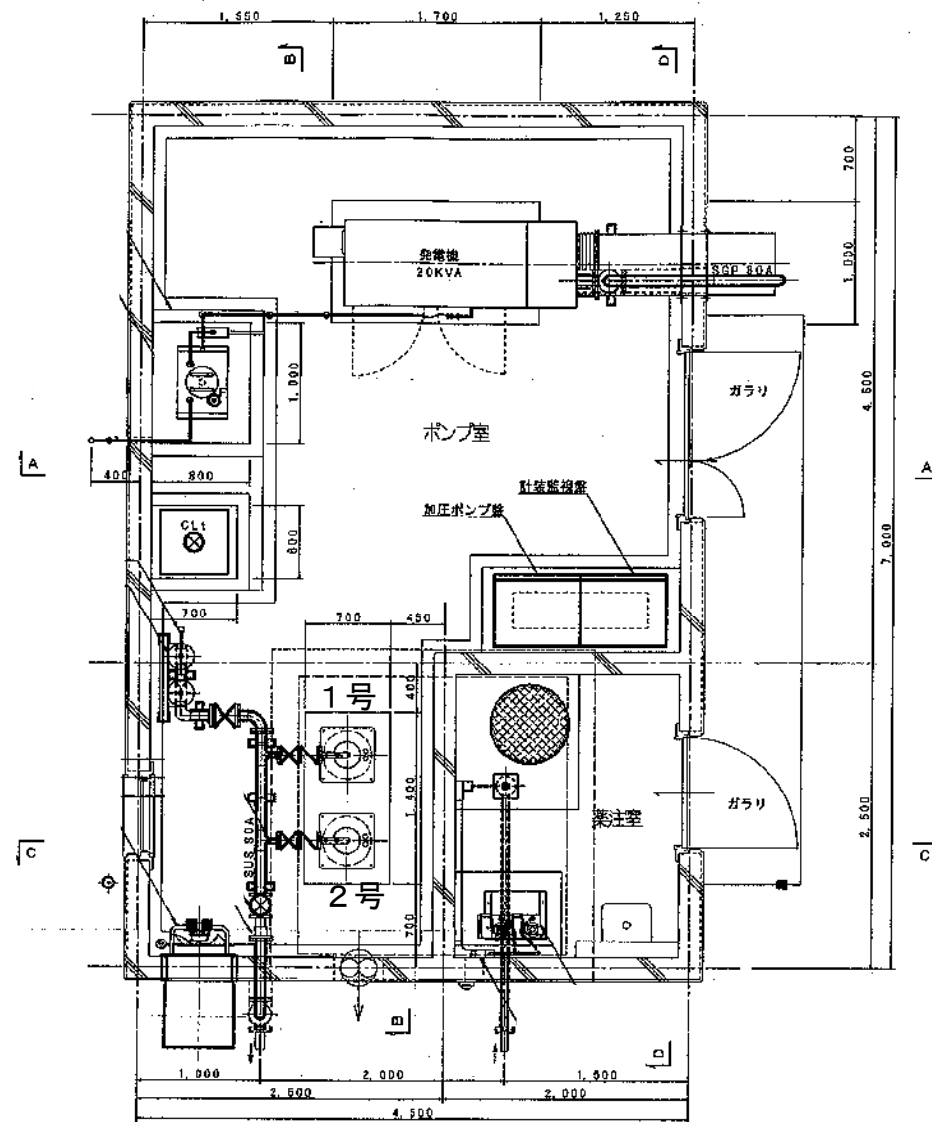


A — A 断面图

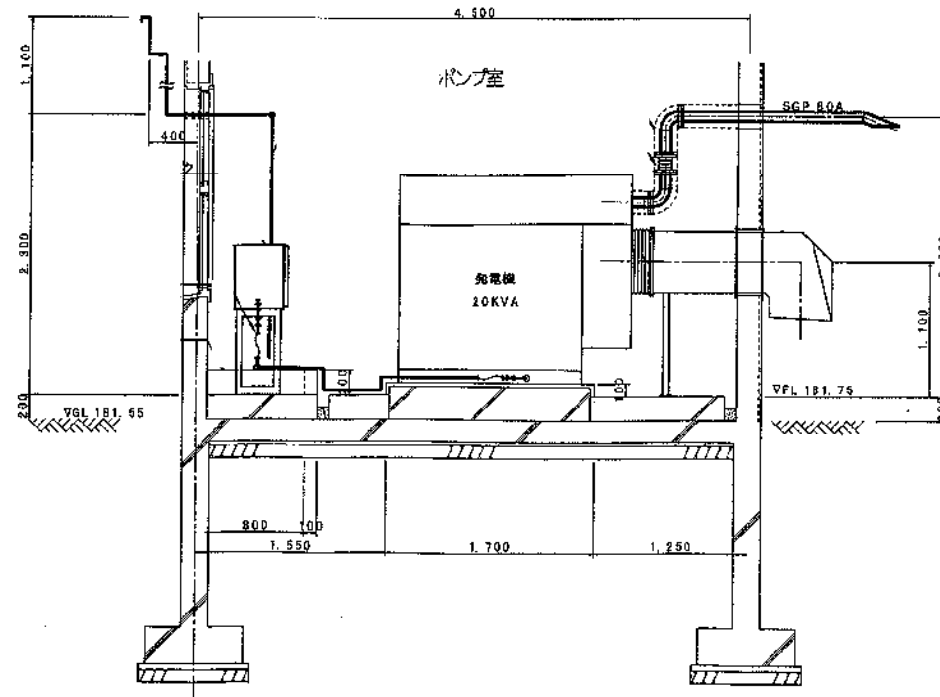

C—C 断面図

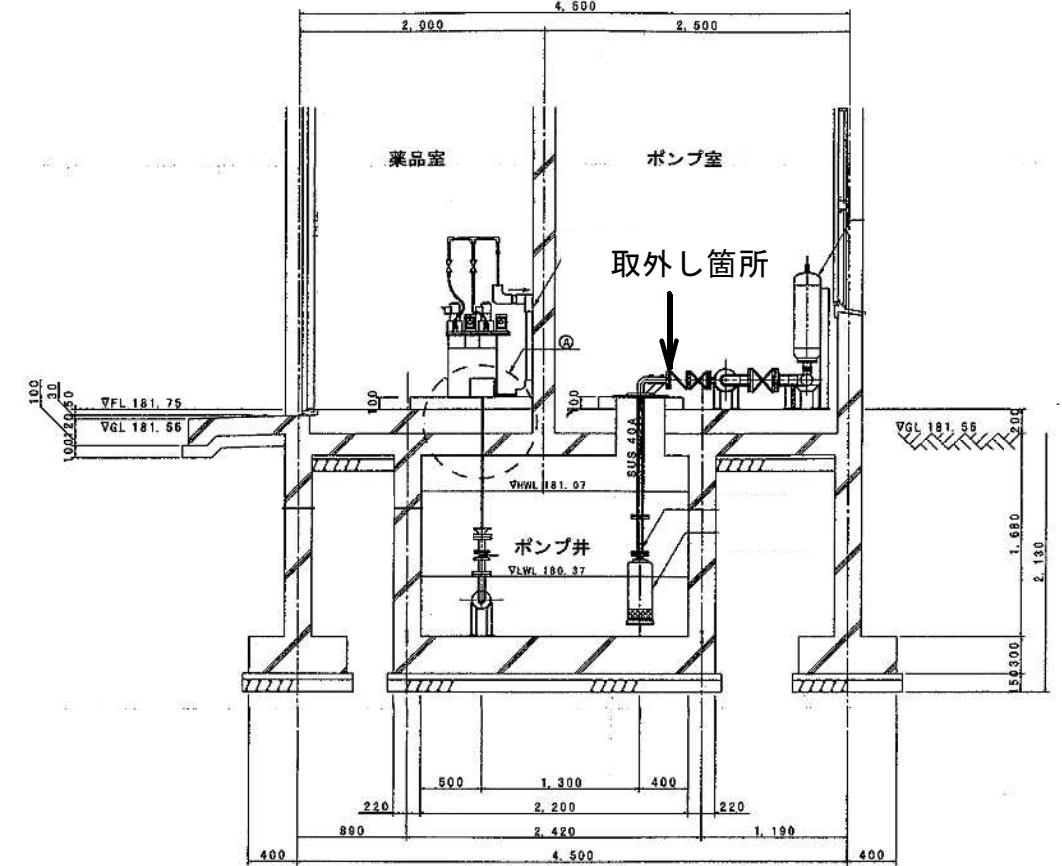

B—B 断面图

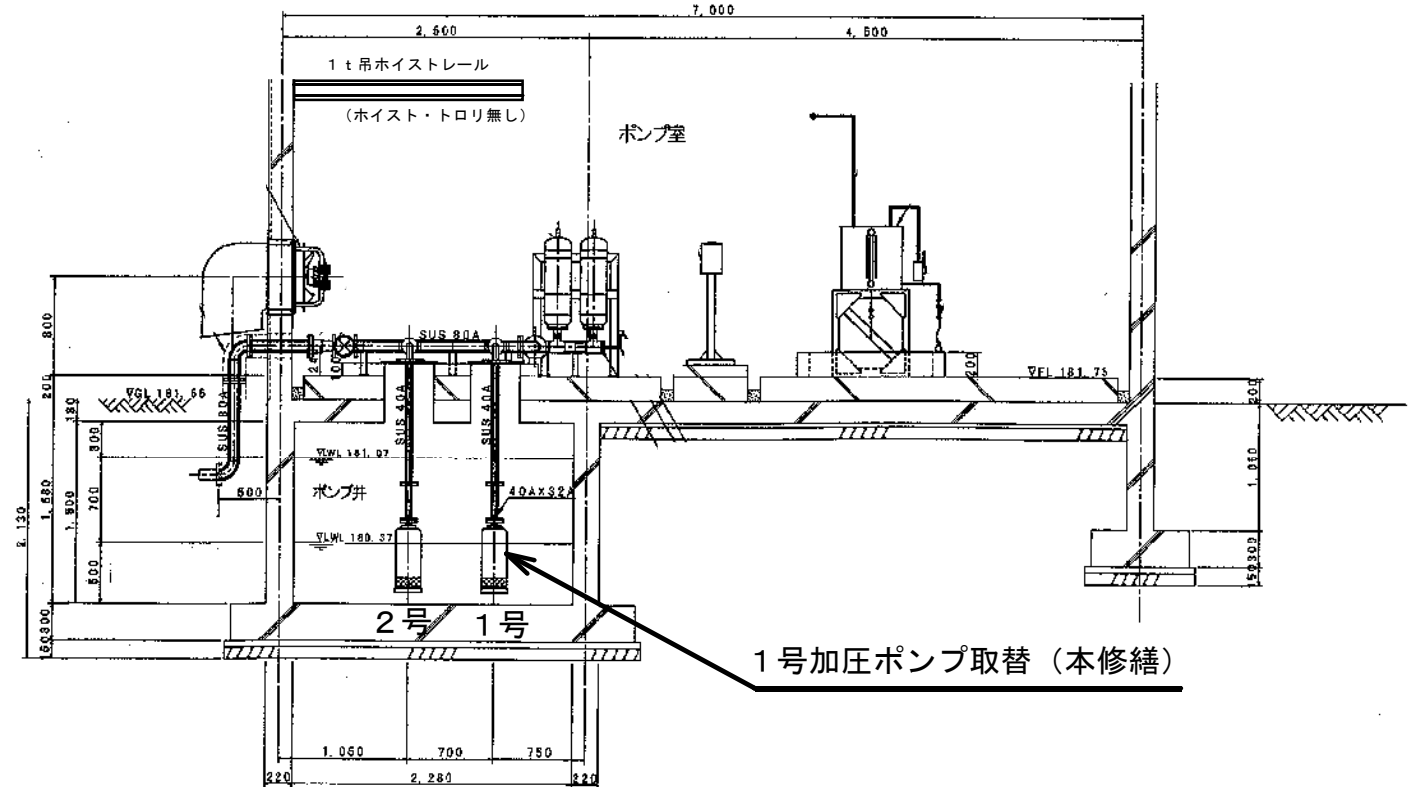


注 1) 本図は、参考図であり施工現場と本図に相違がある場合にあつては相違箇所を再調査後、市監督員と協議のうえ詳細を決定すること。


修繕名	令和5年度水施設第2-2号 安達工業用水道ポンプ場及び美里細野ポンプ場ポンプ取替修繕		
施工場所	津市 安達町川西及び美里町北長野 地内		
図名	美里細野ポンプ場機械配置図		
縮尺	free	図面番号	4/5
津市上下水道事業局			

美里細野ポンプ場電気配線図


平面図

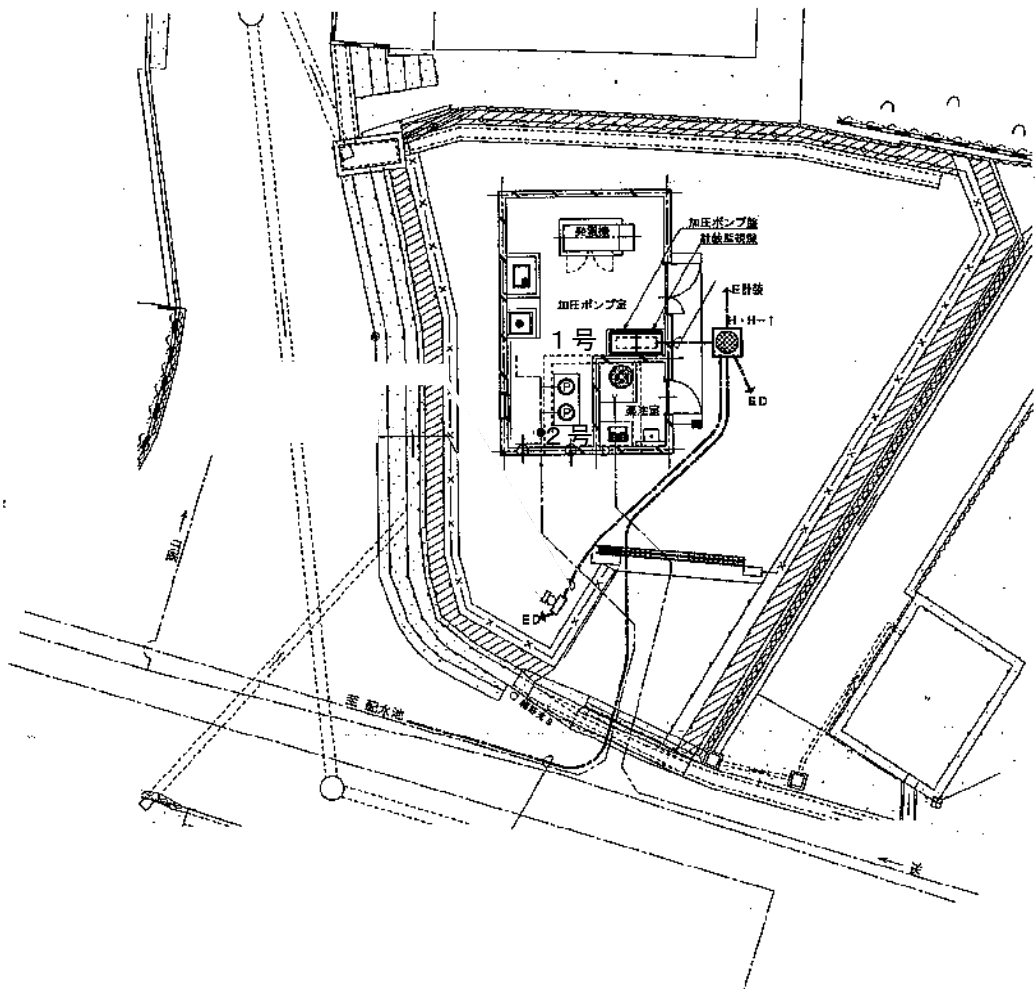

平面図

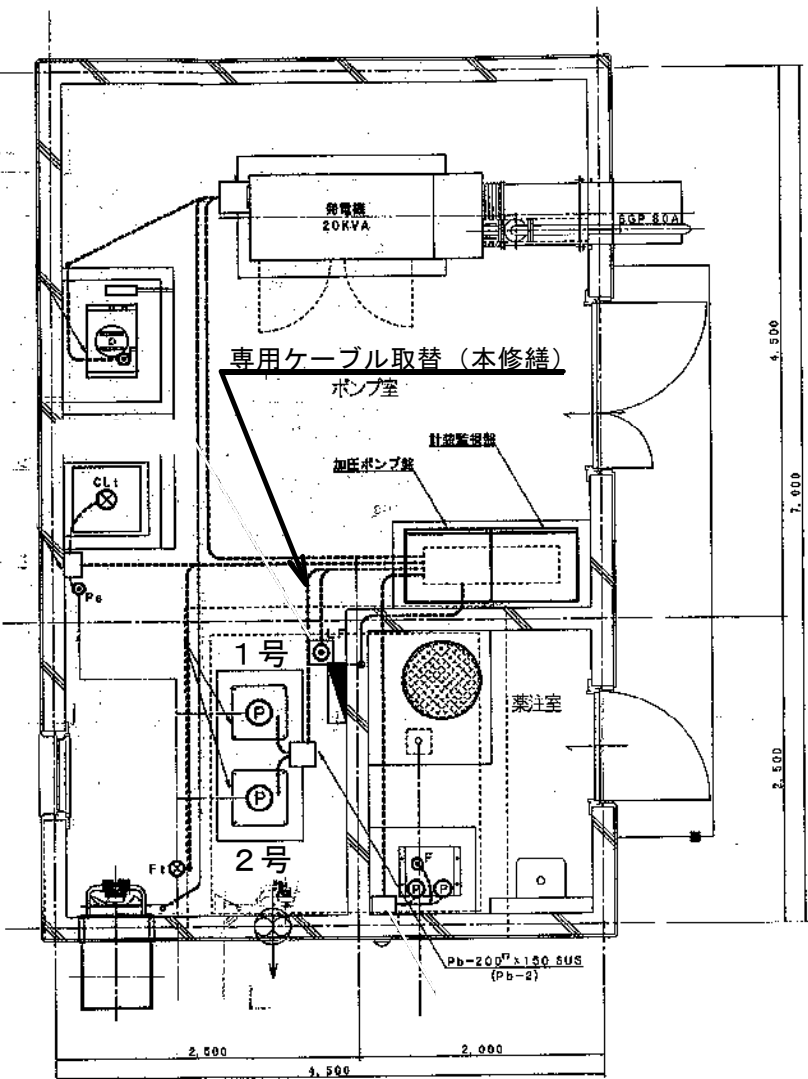

配線系統図

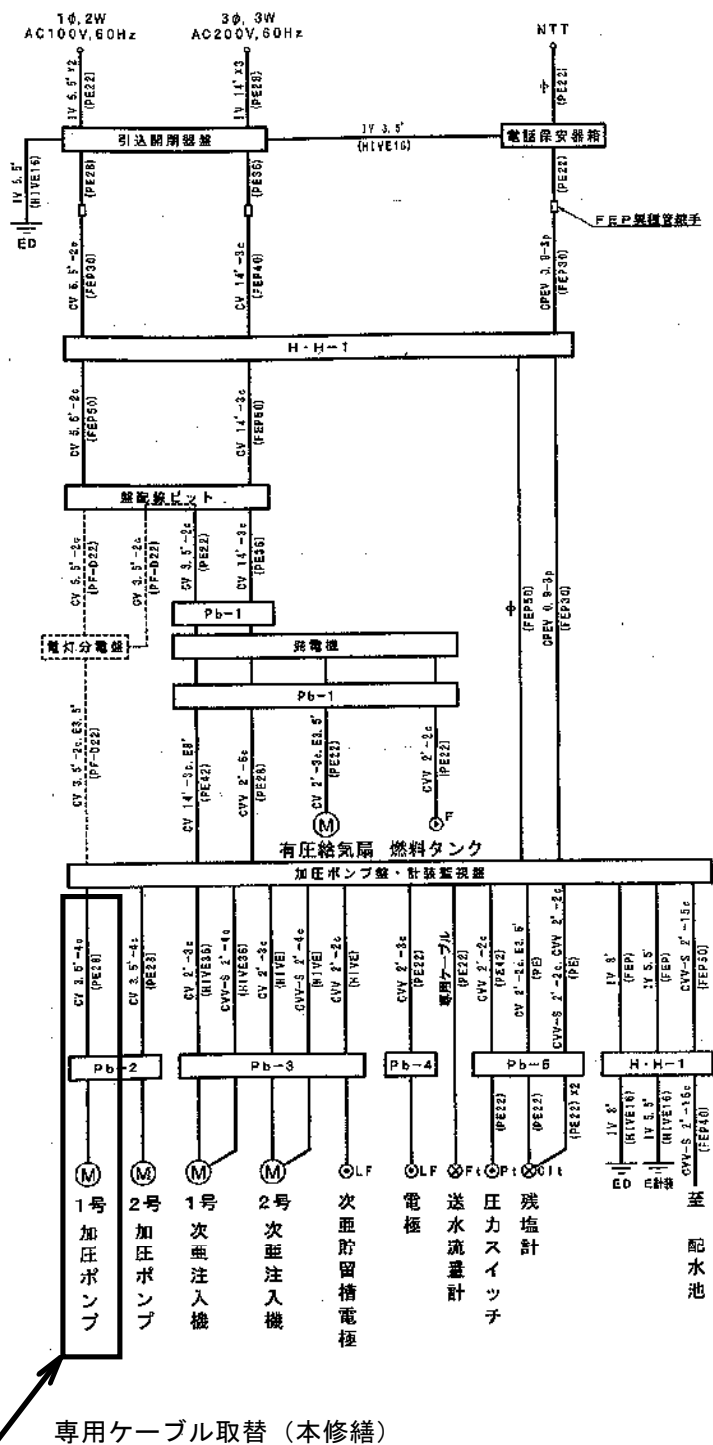

注1) 本図は、参考図であり施工現場と本図に相違がある場合にあつては相違箇所を再調査後、市監督員と協議のうえ詳細を決定すること。

修繕名	令和5年度水施第2-2号 安濃工業用水道ポンプ場及び美里細野ポンプ場ポンプ取替修繕		
施工場所	津市 安濃町川西及び美里町北長野 地内		
図名	美里細野ポンプ場電気配線図		
縮尺	free	図面番号	5/5
津市上下水道事業局			