


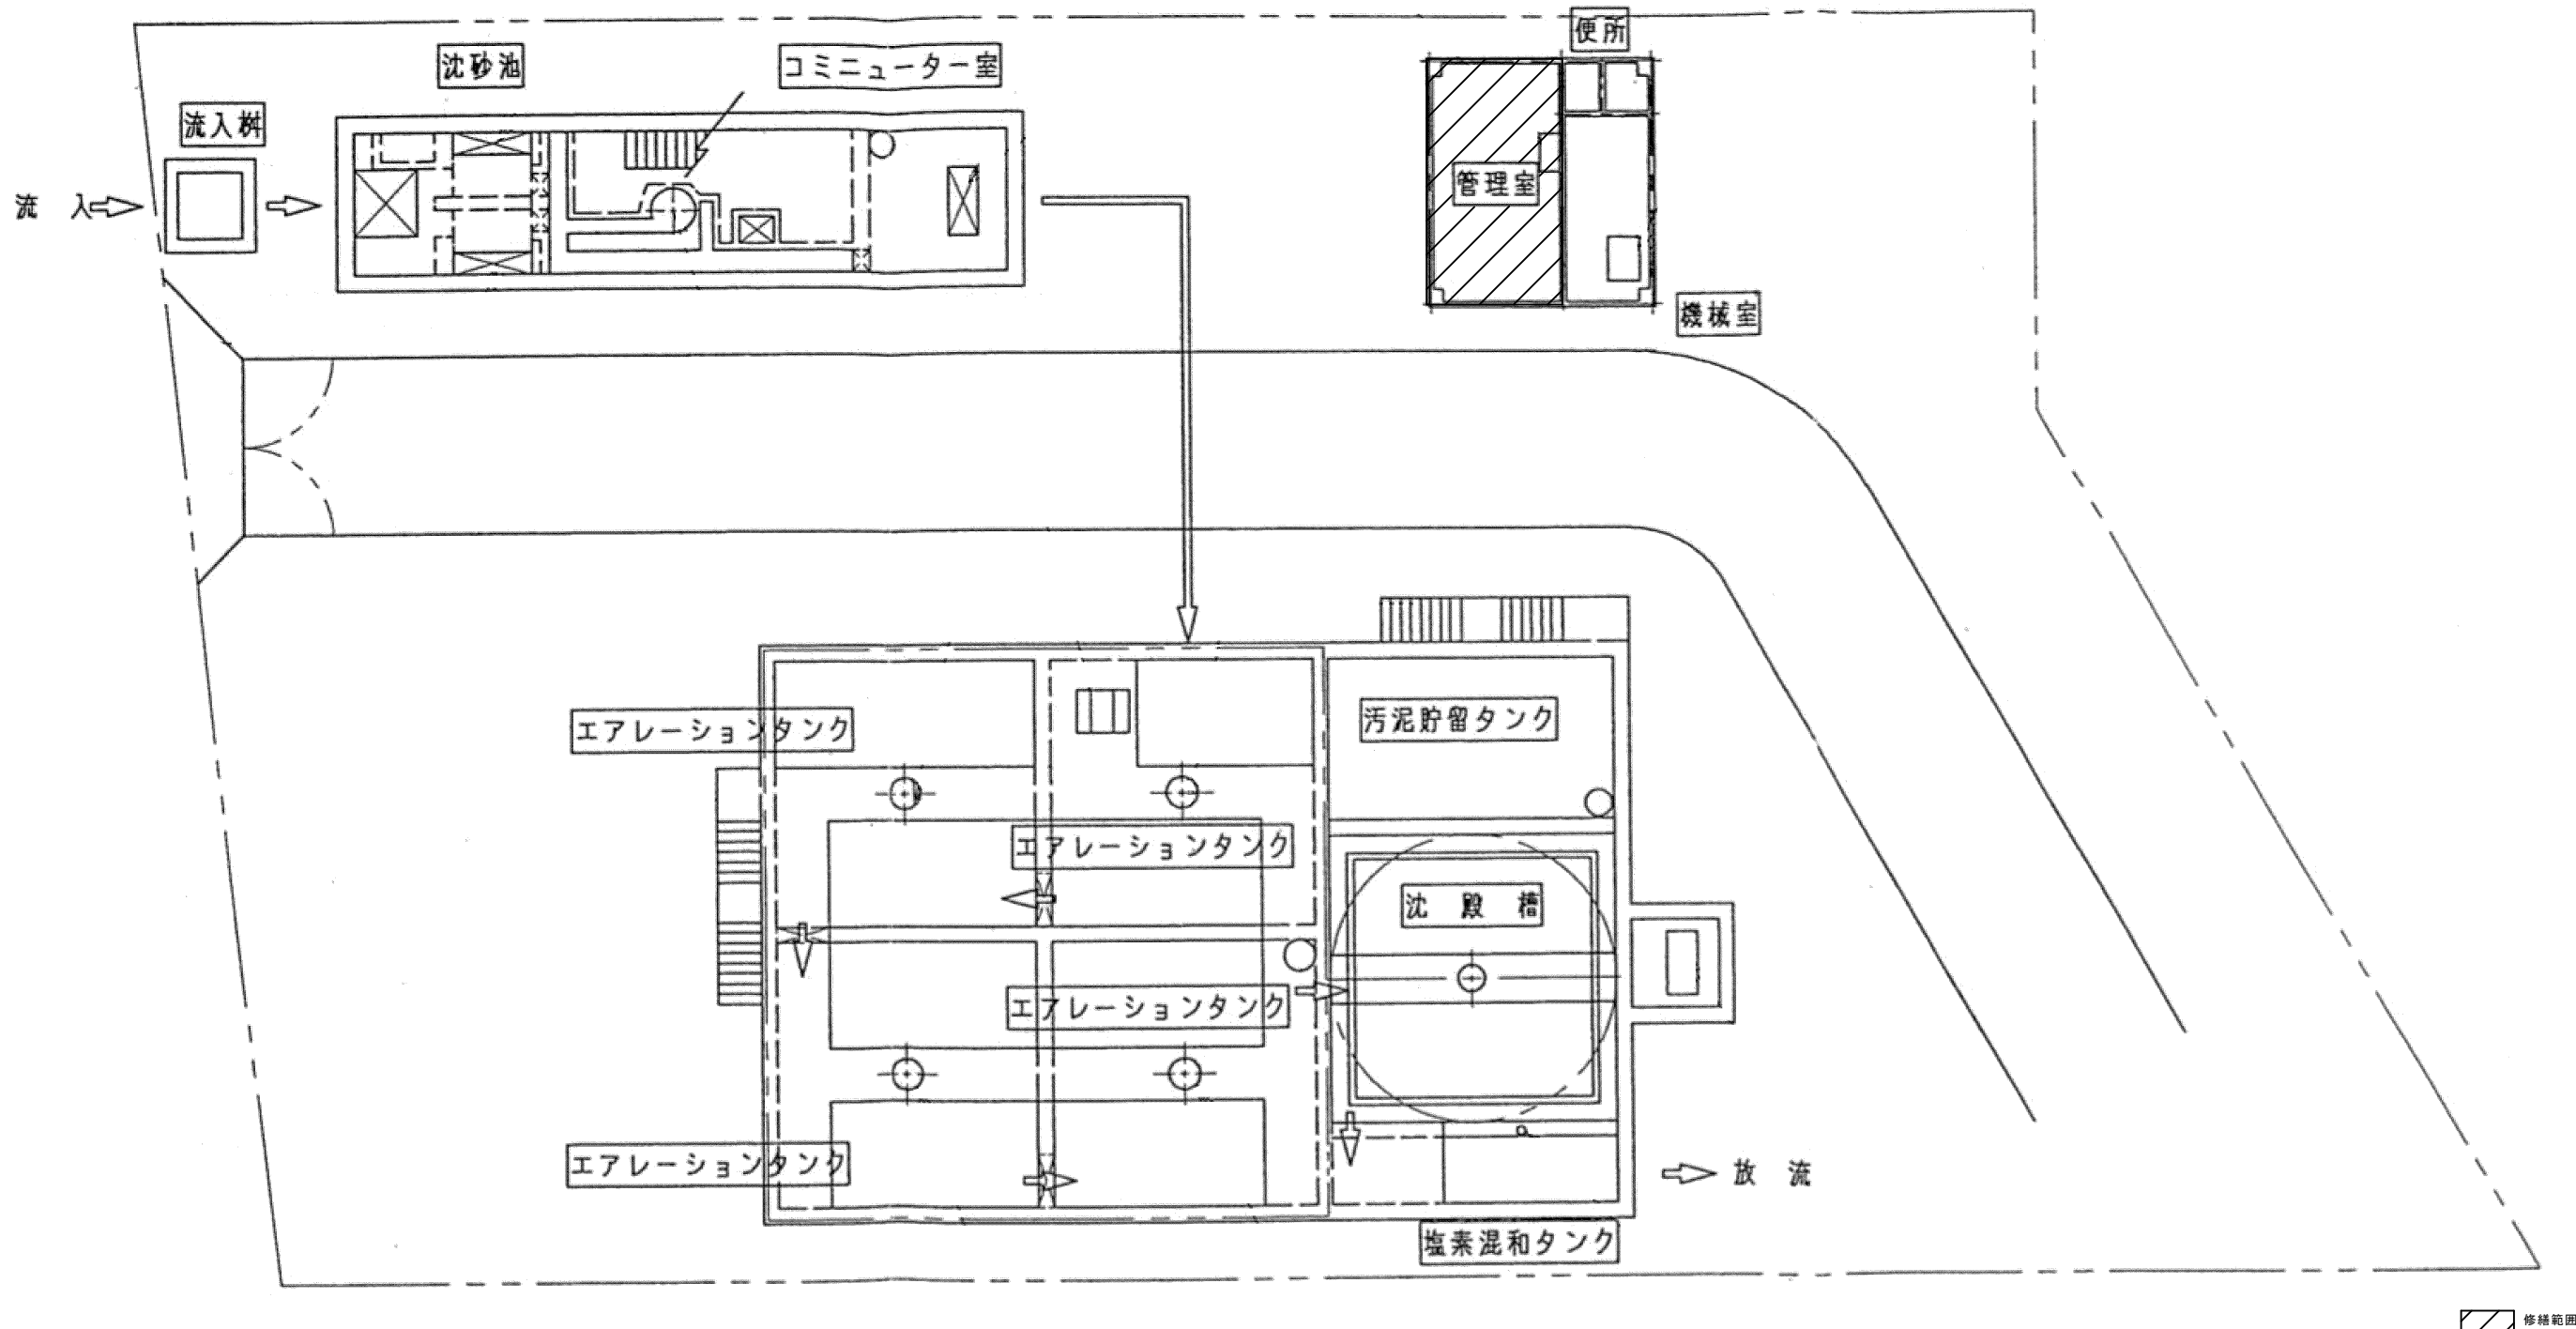


修繕範囲

原図：A3

殿舟団地共同汚水処理施設配置図

※本図は、参考図であり施工現場と本図に相違ある場合にあっては相違箇所を再調査後、市監督員と協議のうえ、詳細を決定すること。

修繕名	令和5年度下施共第2-2号 殿舟団地共同汚水処理施設設備 (水質分析装置)修繕		
施工場所	津市 小舟 地内		
図面の種類	殿舟団地共同汚水処理施設配置図		
縮尺	FREE	図面番号	1/2
事業所名	津市上下水道事業局下水道施設課		

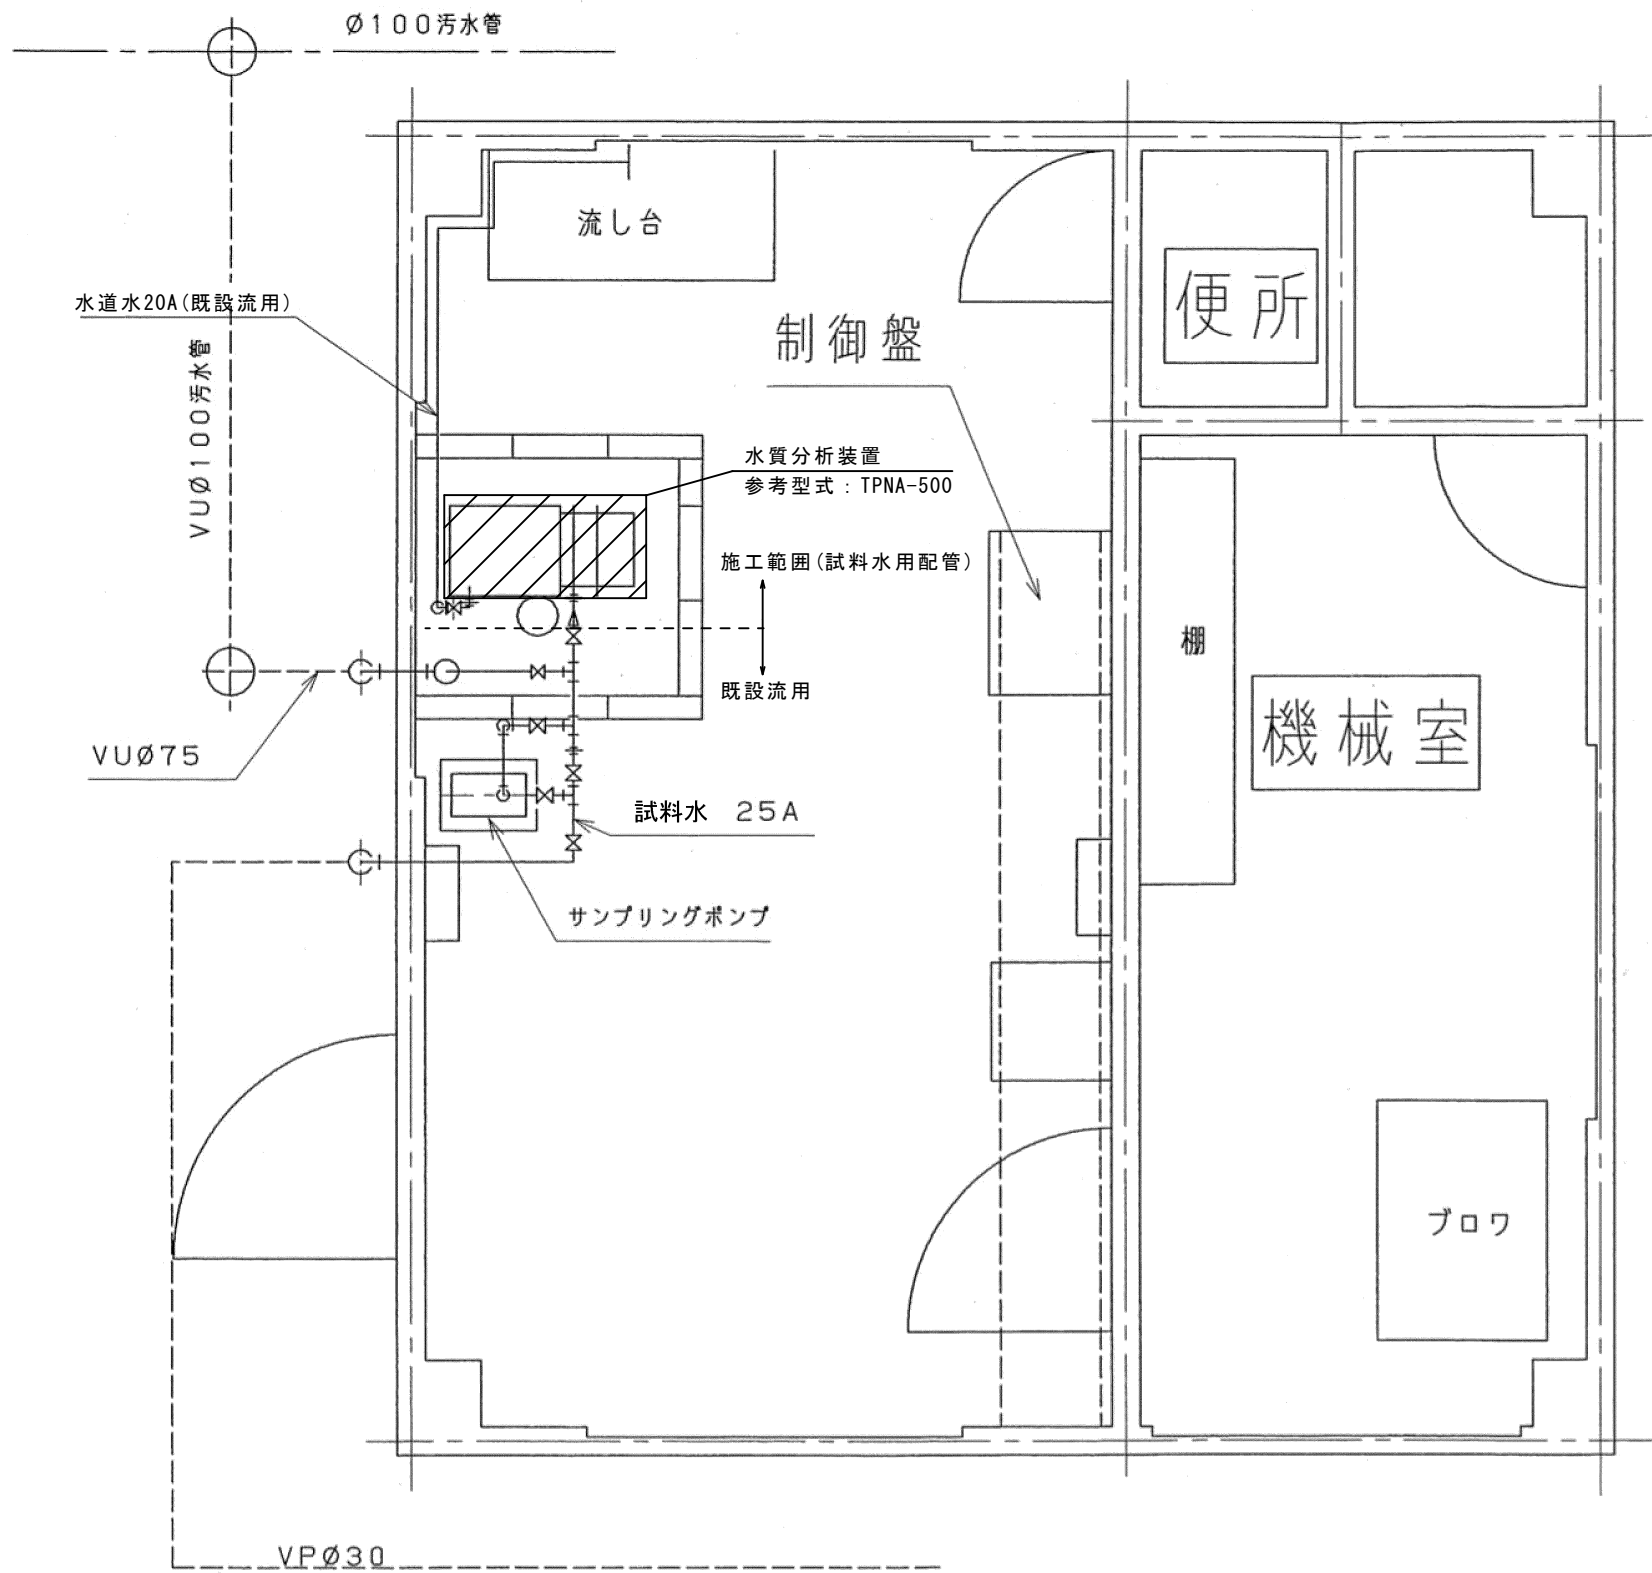

管理室平面図

修繕箇所

原図：A3

※本図は、参考図であり施工現場と本図に相違ある場合にあっては相違箇所を再調査後、市監督員と協議のうえ、詳細を決定すること。

修繕名	令和5年度下施共第2-2号 殿舟団地共同汚水処理施設計装設備 (水質分析装置) 修繕		
施工場所	津市 小舟 地内		
図面の種類	管理室平面図		
縮尺	FREE	図面番号	2/2
事業所名	津市上下水道事業局下水道施設課		