


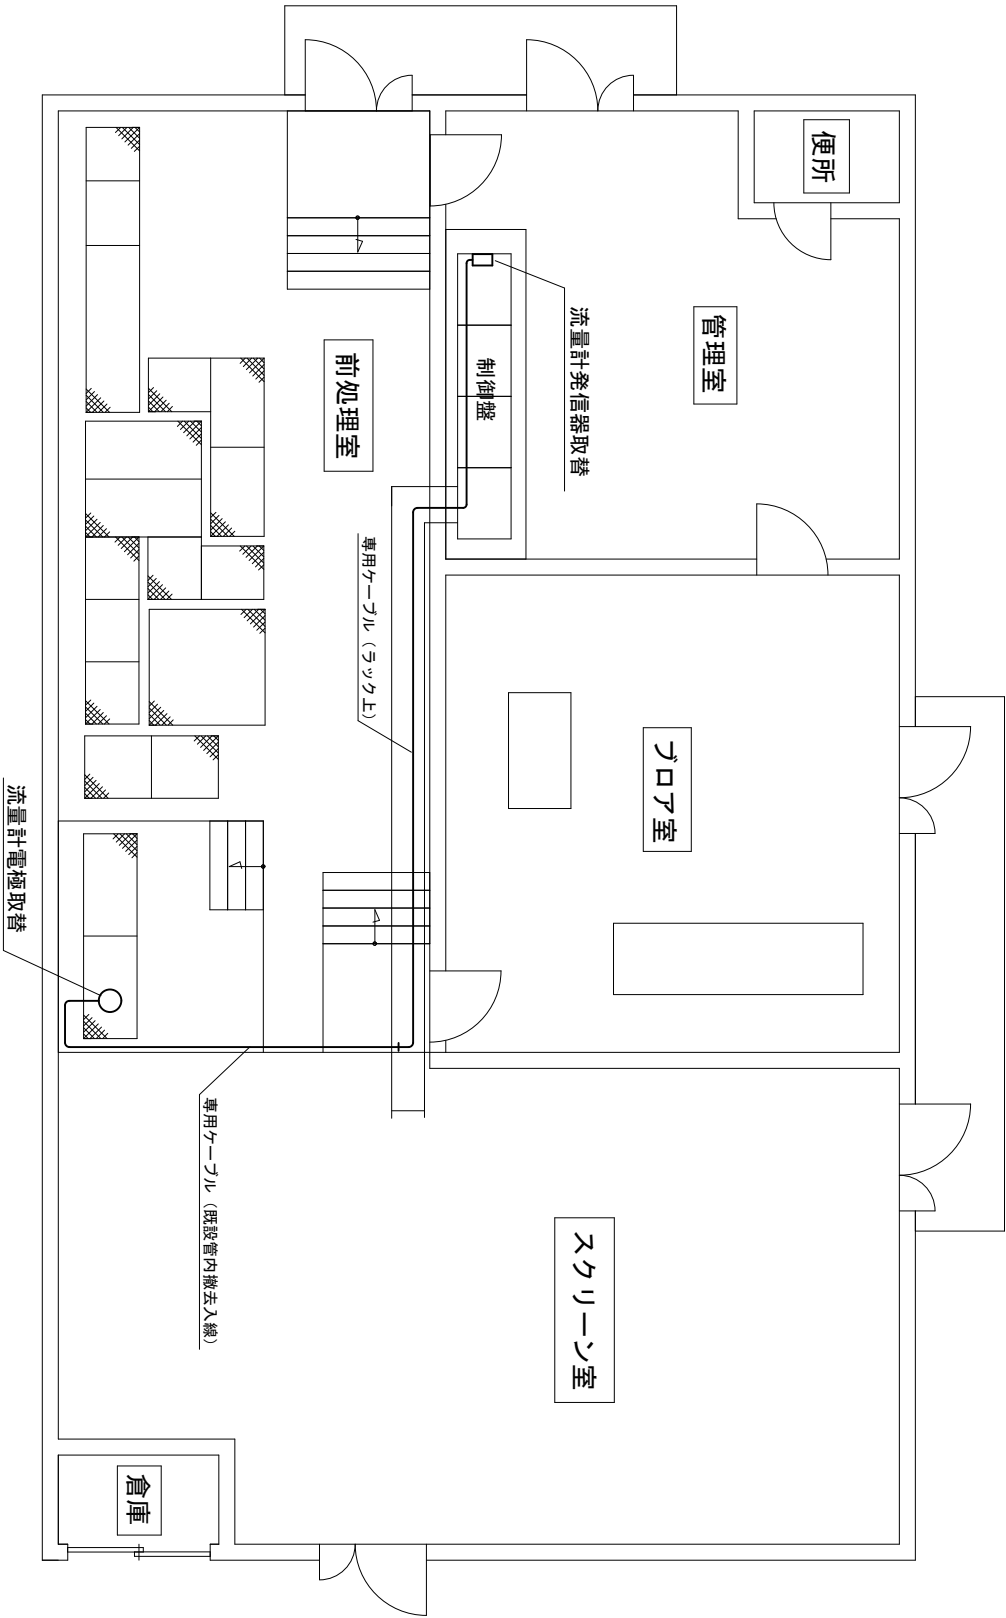

小野平農業集落排水処理施設 平面図

原図：A 3

修繕名	令和5年度下施農第2－1号 津市小野平地区農業集落排水処理施設計装設備（流量計）修繕		
施工場所	津市 芸濃町小野平 地内		
図面名	平面図		
縮尺	Free	図面番号	1 / 1
事業名	津市上下水道事業局 下水道施設課		

※本図は、参考図であり施工現場と本図に相違がある場合に当たっては相違箇所を再調査後、市監督員と協議のうえ決定すること