



平面図

S=1:500

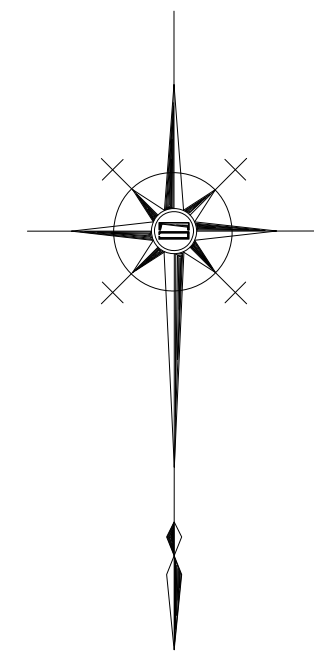

標準横断面図

S=1:50

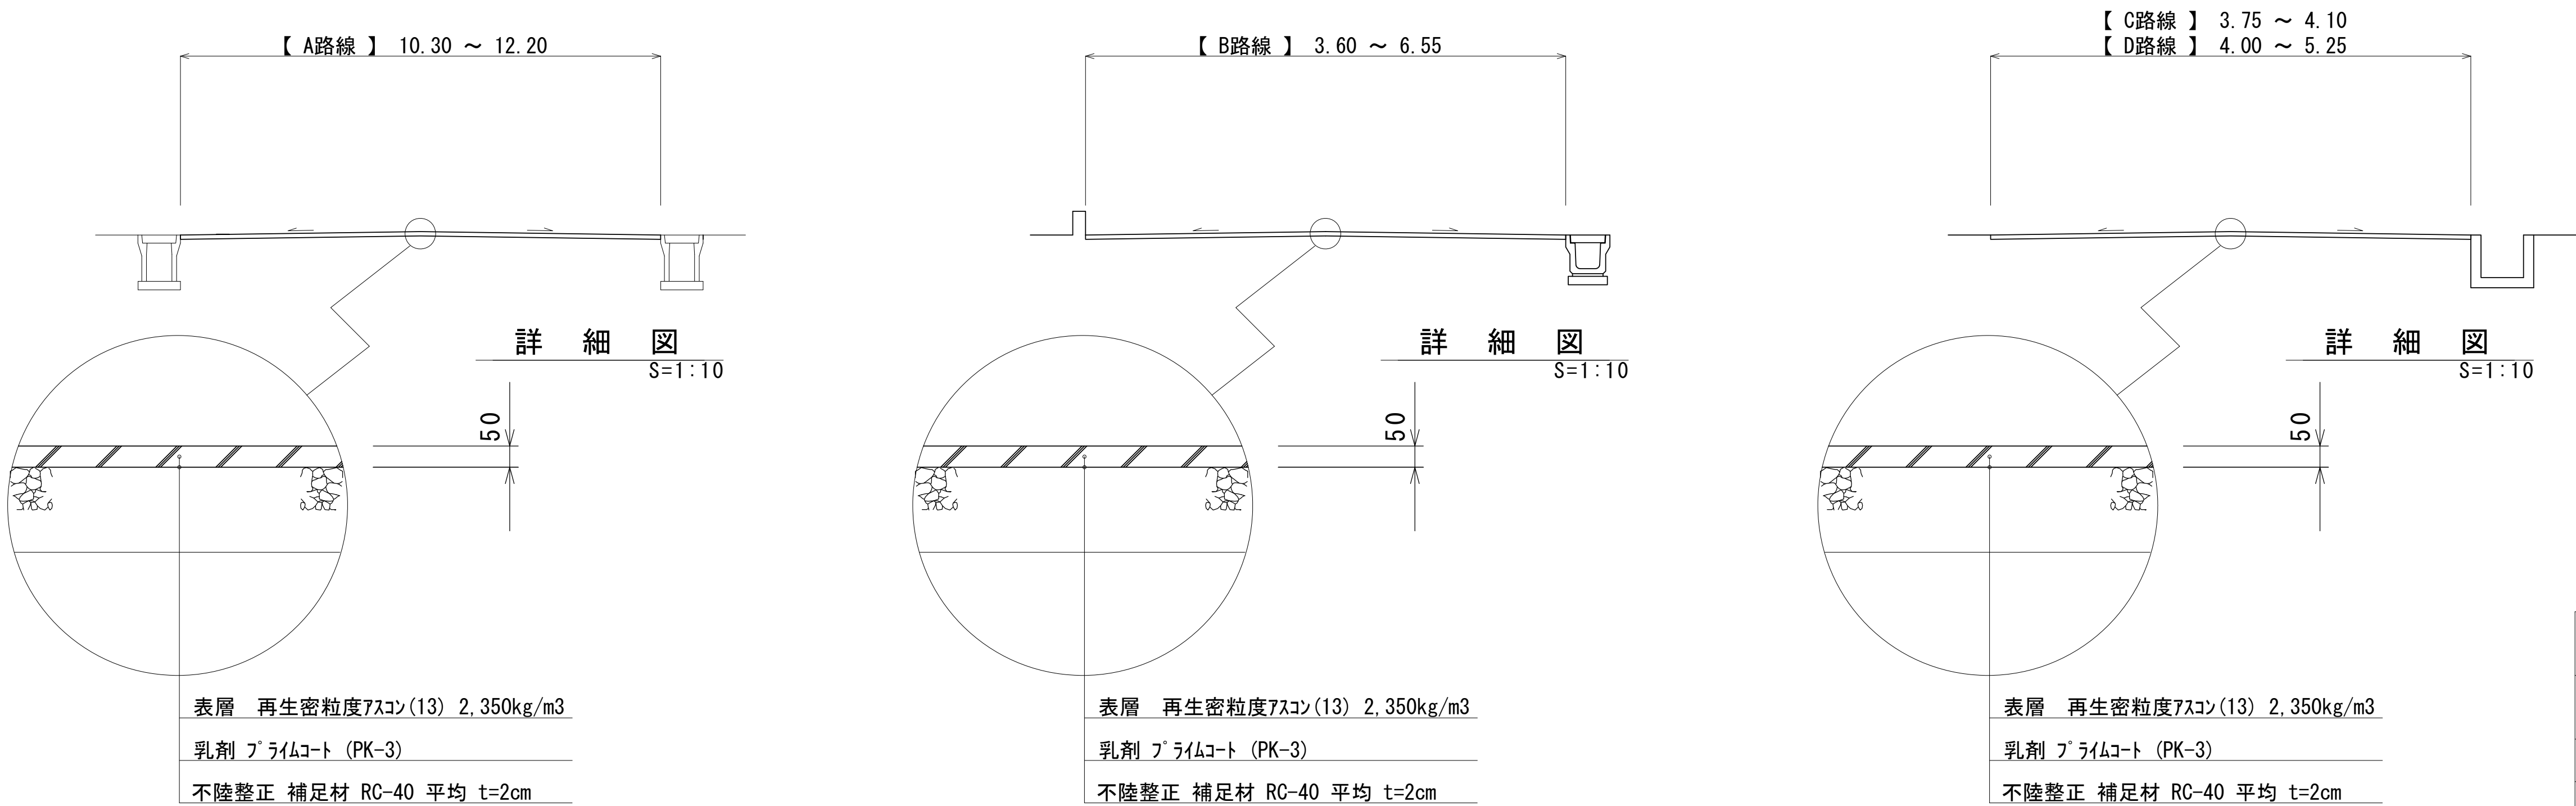

※この図面はA1サイズを原寸とする。

津 市 上 下 水 道 事 業 局			
工事名	令和5年度水工第10号 稲葉町及び久居一色町地内配水管布設工事に伴う 舗装復旧工事		
図面の種類	平面図・標準横断面図		
縮尺	図示	図面番号	1 / 1
受注者名			