


設計図

平面図(1/2)

S=1:500

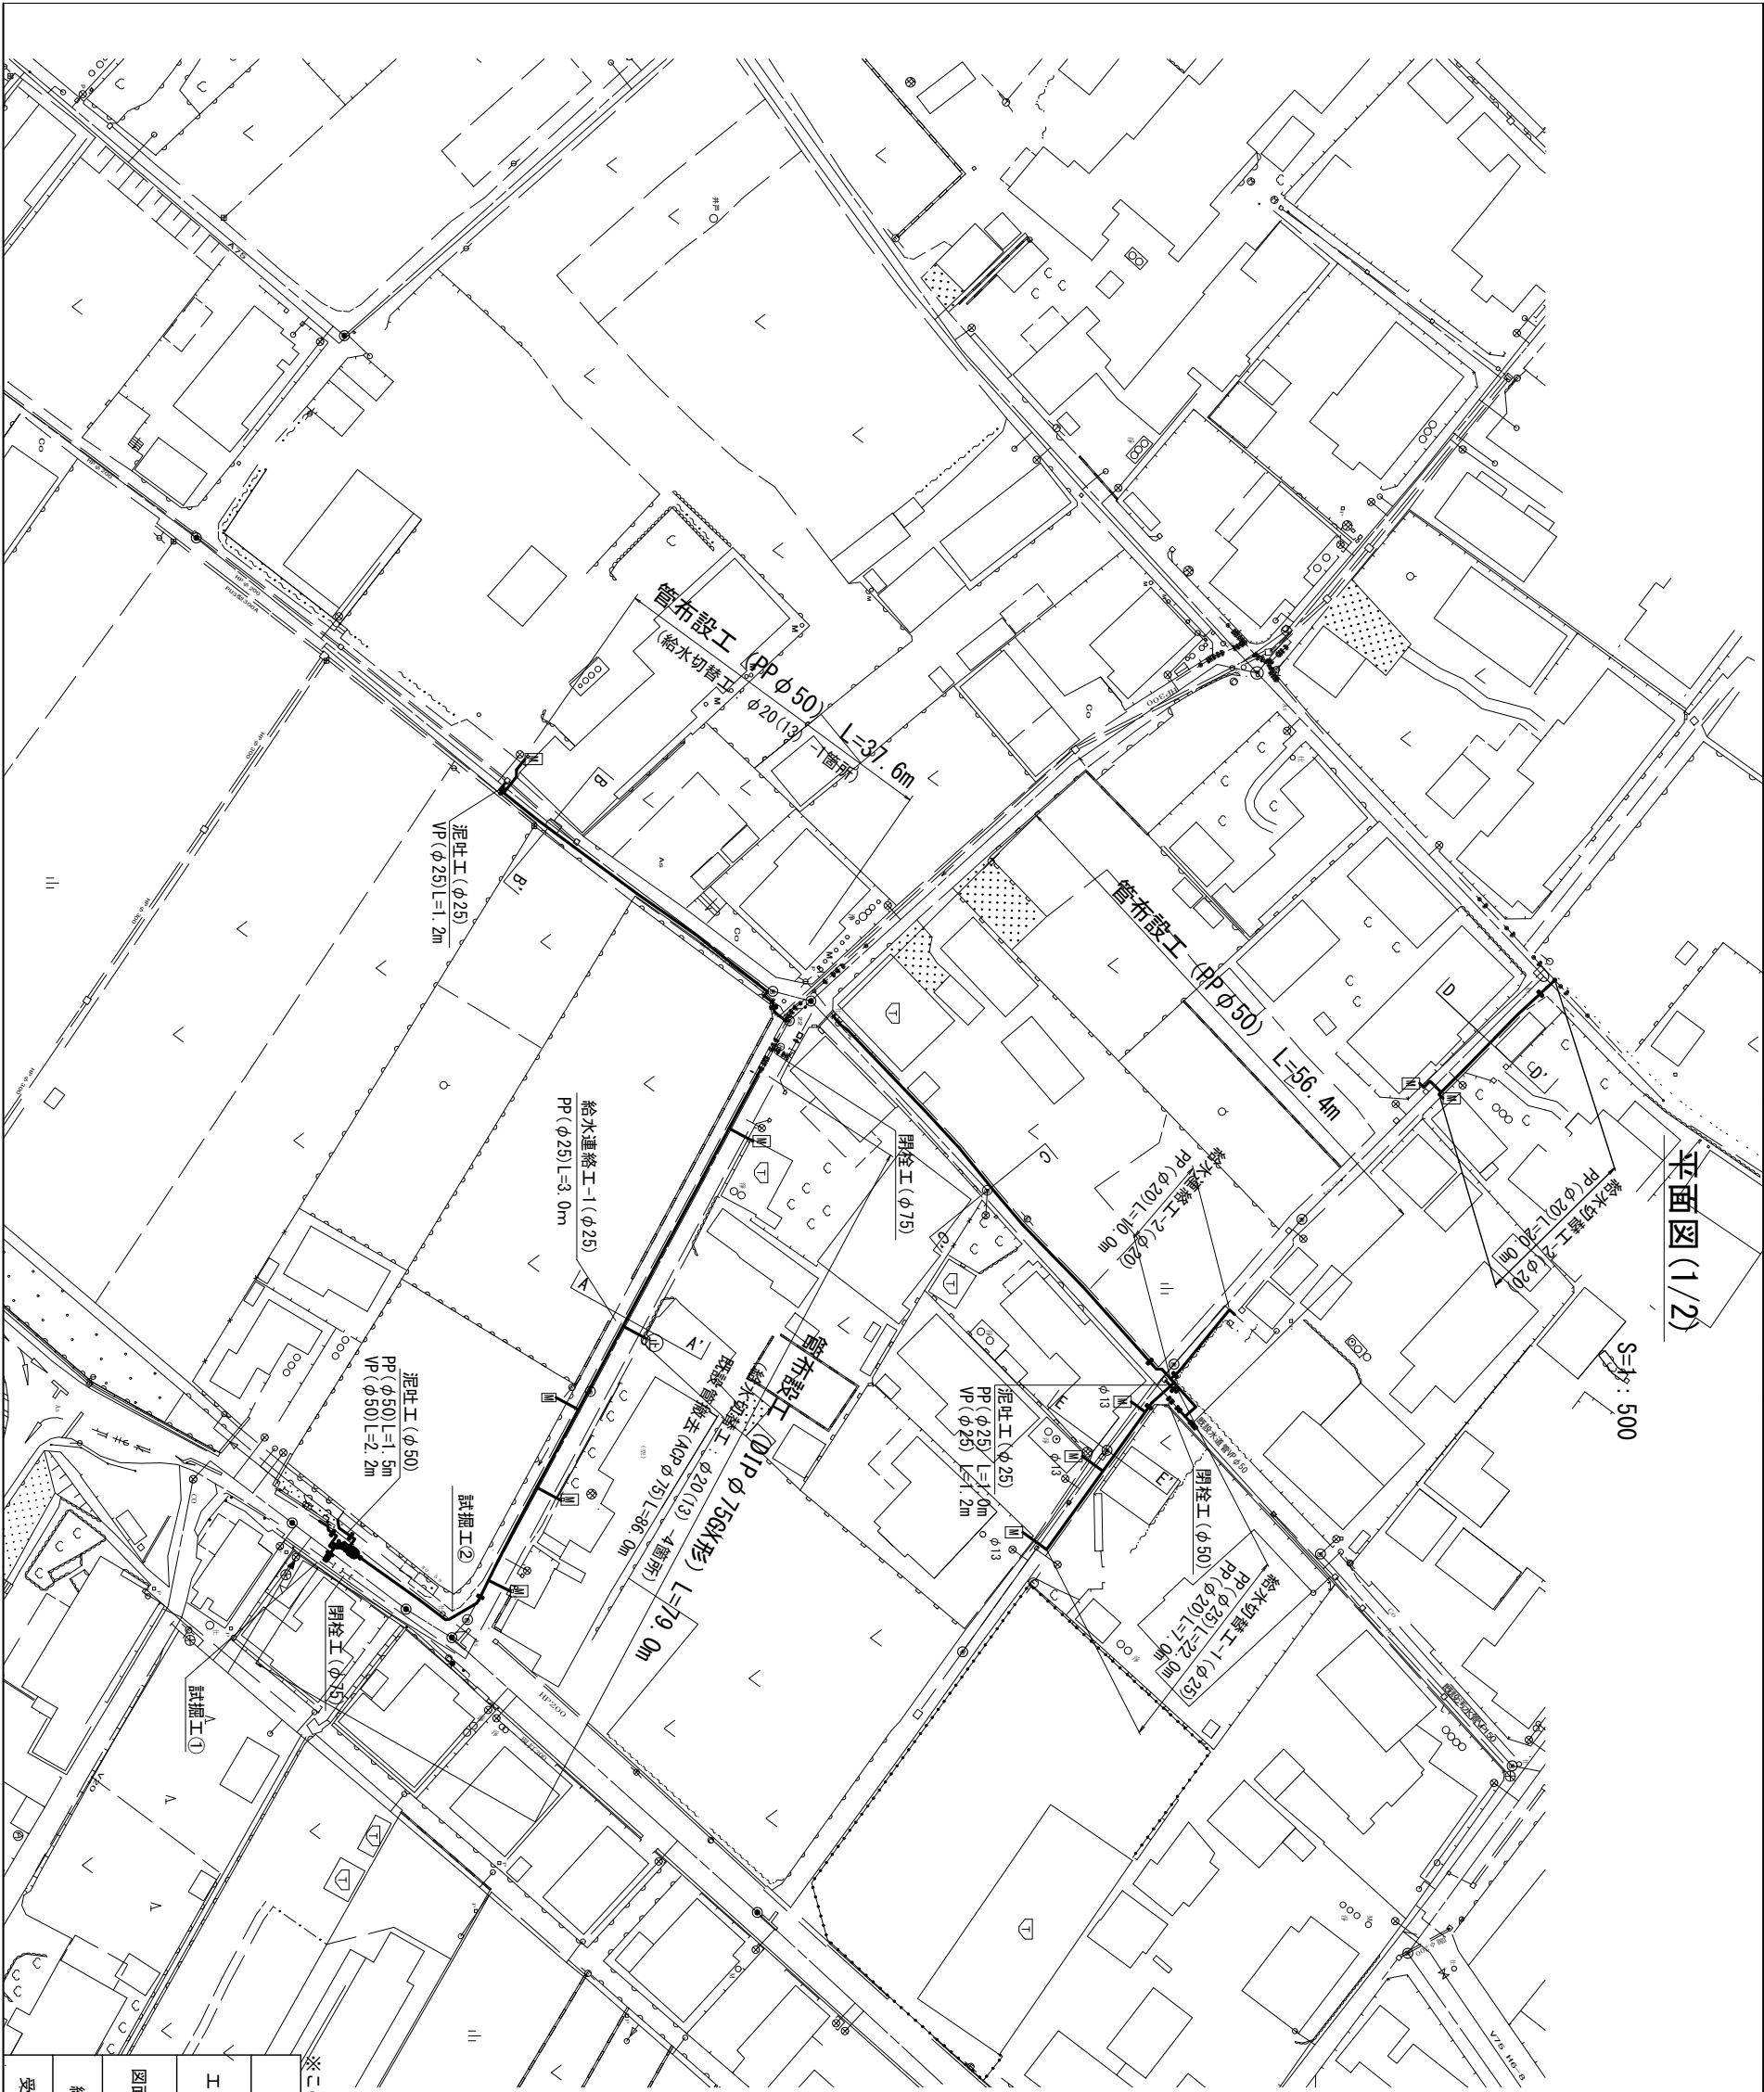

※この図面はA2サイズを原寸とする。

津市上下水道事業局

工 事 名	令和5年度 水工第8号 河芸町東千里地内 配水管布設工事(本設)
-------	--


図面の種類	平面図(1/2)		
縮 尺	図 示	図面番号	1/10
受注者名			

占用物件凡例

線 種	名 称
——	水道管 (新設)
---	既設水道管
---	予定汚水管
---	既設ガス管
---	既設雨水管


平面図(2/2)

 S=1 : 500



管布設工 (DIPφ75GK形) L=116.6m


(給水切替工 : φ20 -1箇所・φ20(13) -8箇所)
仮配管撤去工 (PPφ50) L=112.0m

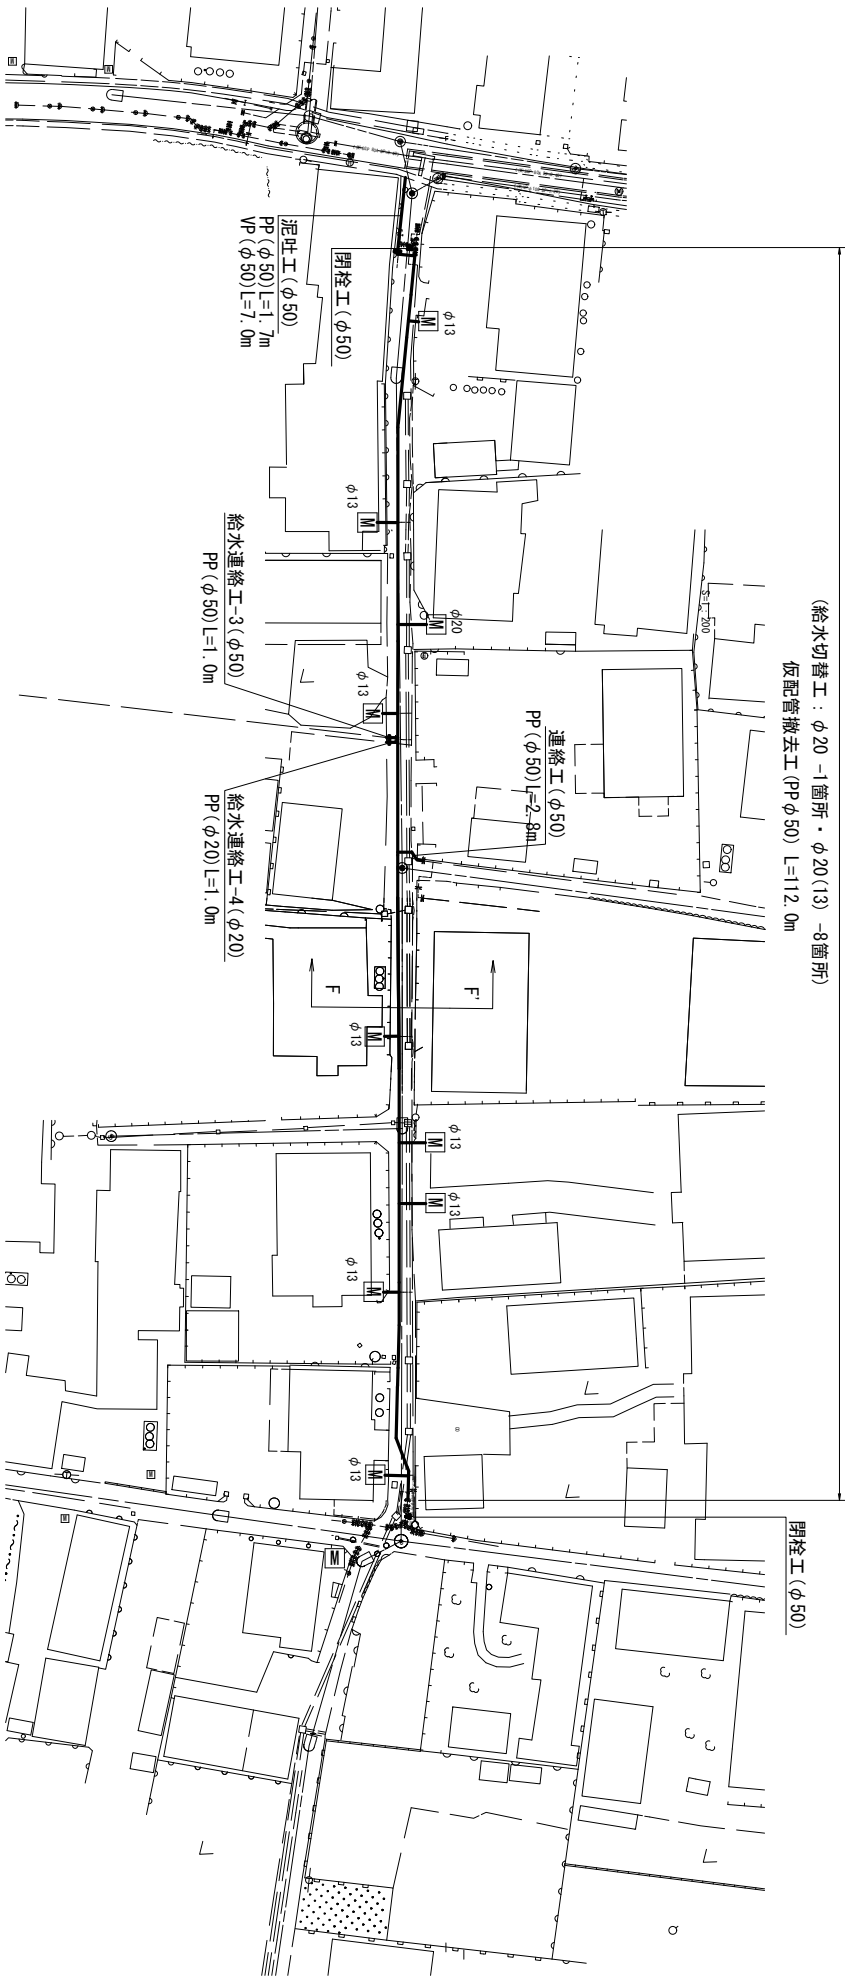

横断面図

S=1 : 100

F — F'

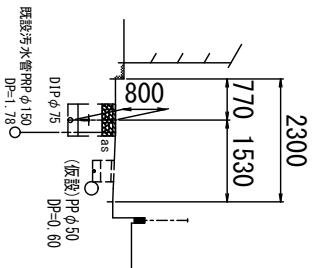

※この図面はA2サイズを原寸とする。

津市上下水道事業局			
工事名	令和5年度 水工第8号 河芸町東千里地内 配水管布設工事(本設)		
図面の種類	平面図(2/2)		
縮尺	図示	図面番号	2/10
受注者名			

占用物件凡例	
線種	名 称
——	水道管 (新設)
----	既設水道管
----	既設汚水管
----	既設ガス管
----	既設雨水管


設計図

横断面図

S=1：100


A — A'

GH=1.14
FH=-1.147
-1.137

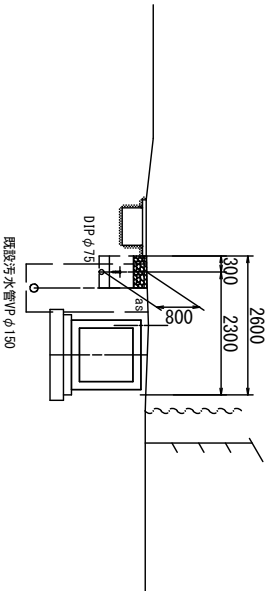


C — C'

GH=1.71
FH=0.391

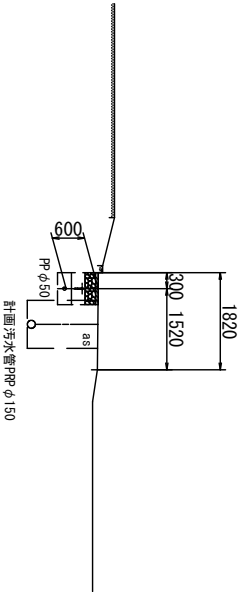

E — E'

GH=2.16
FH=0.578

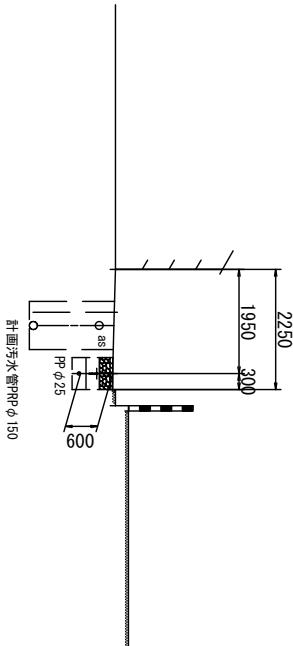


DL=-5.000

DL=-5.000

DL=-5.000


B — B'

GH=1.19
FH=-0.428
-0.408

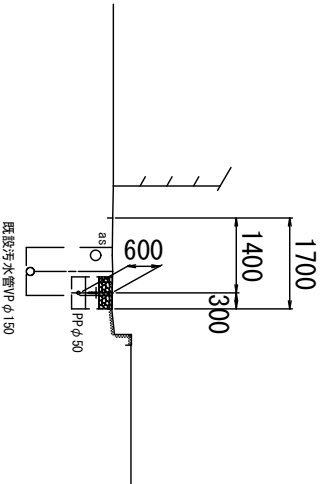

D — D'

GH=2.35
FH=0.487

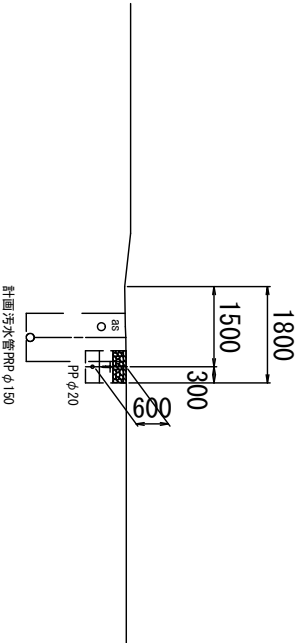


※この図面はA2サイズを原寸とする。

津市上下水道事業局			
工事名	令和5年度 水工第8号 河芸町東千里地内 配水管布設工事(本設)		
図面の種類	横断面図		
縮尺	図示	図面番号	3/10
受注者名			


土留工標準図 (参考)

(軽量金属支保材使用の場合)


平面図
S=1/20

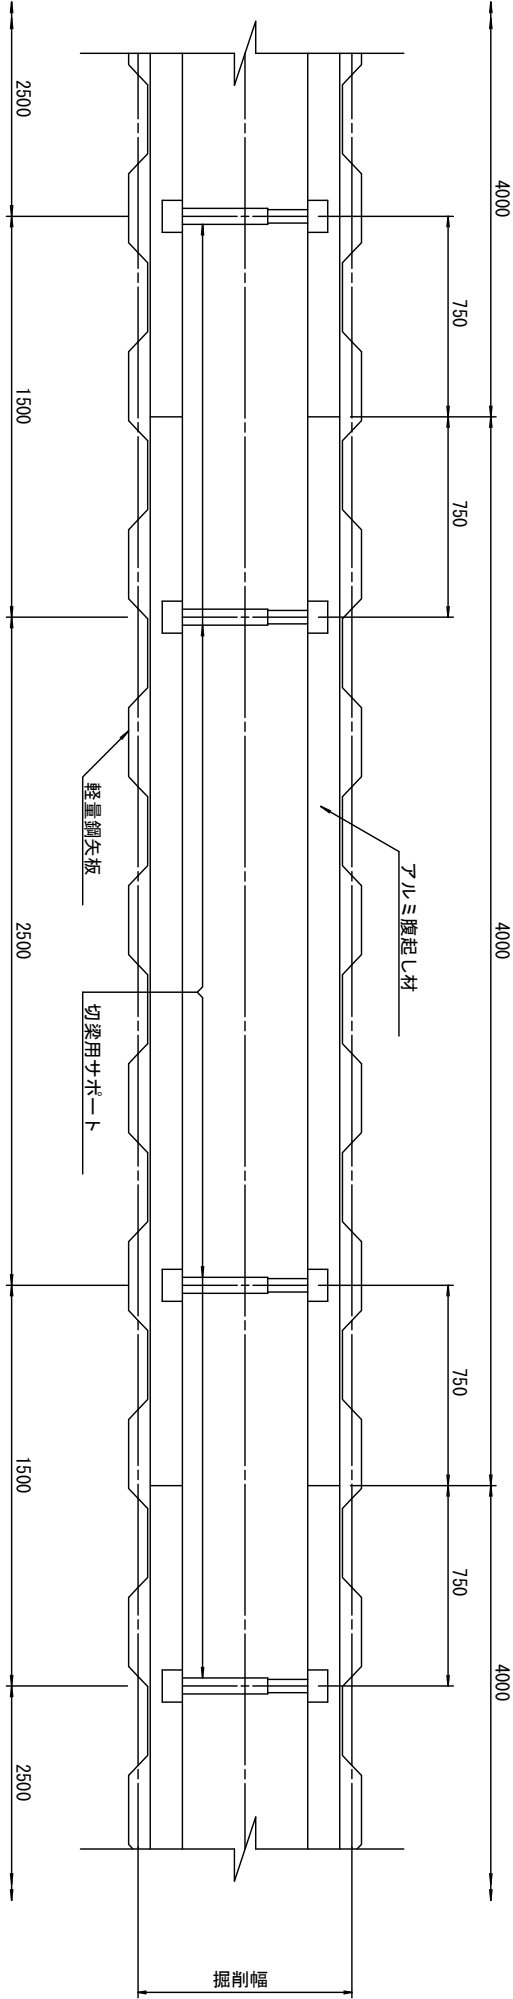

断面図
S=1/20

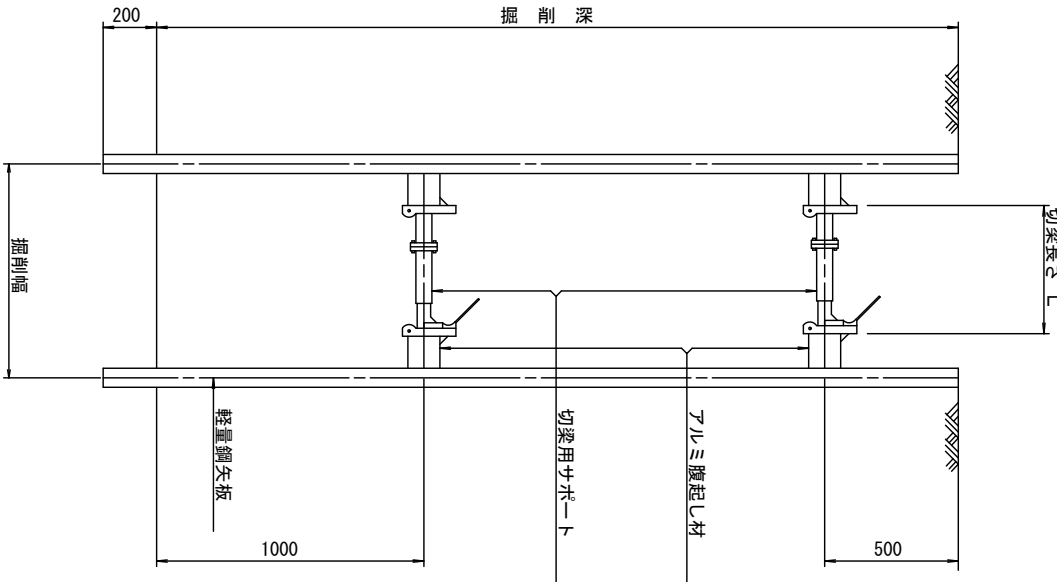

軽量鋼矢板 標準図
S=1/5

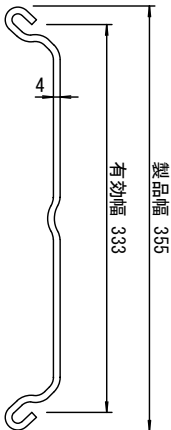

支保工段数表

掘削深 (m)	矢板長 (m)	支保工段数 (段)
1.5<H≤1.8	2.0	1
1.8<H≤2.0	2.5	1
2.0<H≤2.3	2.5	2
2.3<H≤2.8	3.0	2
2.8<H≤3.3	3.5	2
3.3<H≤3.5	4.0	2
3.5<H≤3.8	4.0	3

参考

※この図面はA2サイズを原寸とする。

津市上下水道事業局			
工事名	令和5年度 水工第8号 河芸町東千里地内 配水管布設工事(本設)		
図面の種類	土留工標準図 (軽量金属支保材使用の場合)		
縮尺	図示	図面番号	5/10
受注者名			

設計図

配管詳細図(1/5)

B部詳細図

S=1 : 100


A部詳細図

S=1 : 100

別図

S=1 : 200

占用物件凡例	
種	名
---	水道管（新設）
---	既設水道管
---	既設汚水管
---	既設ガス管
---	既設雨水管

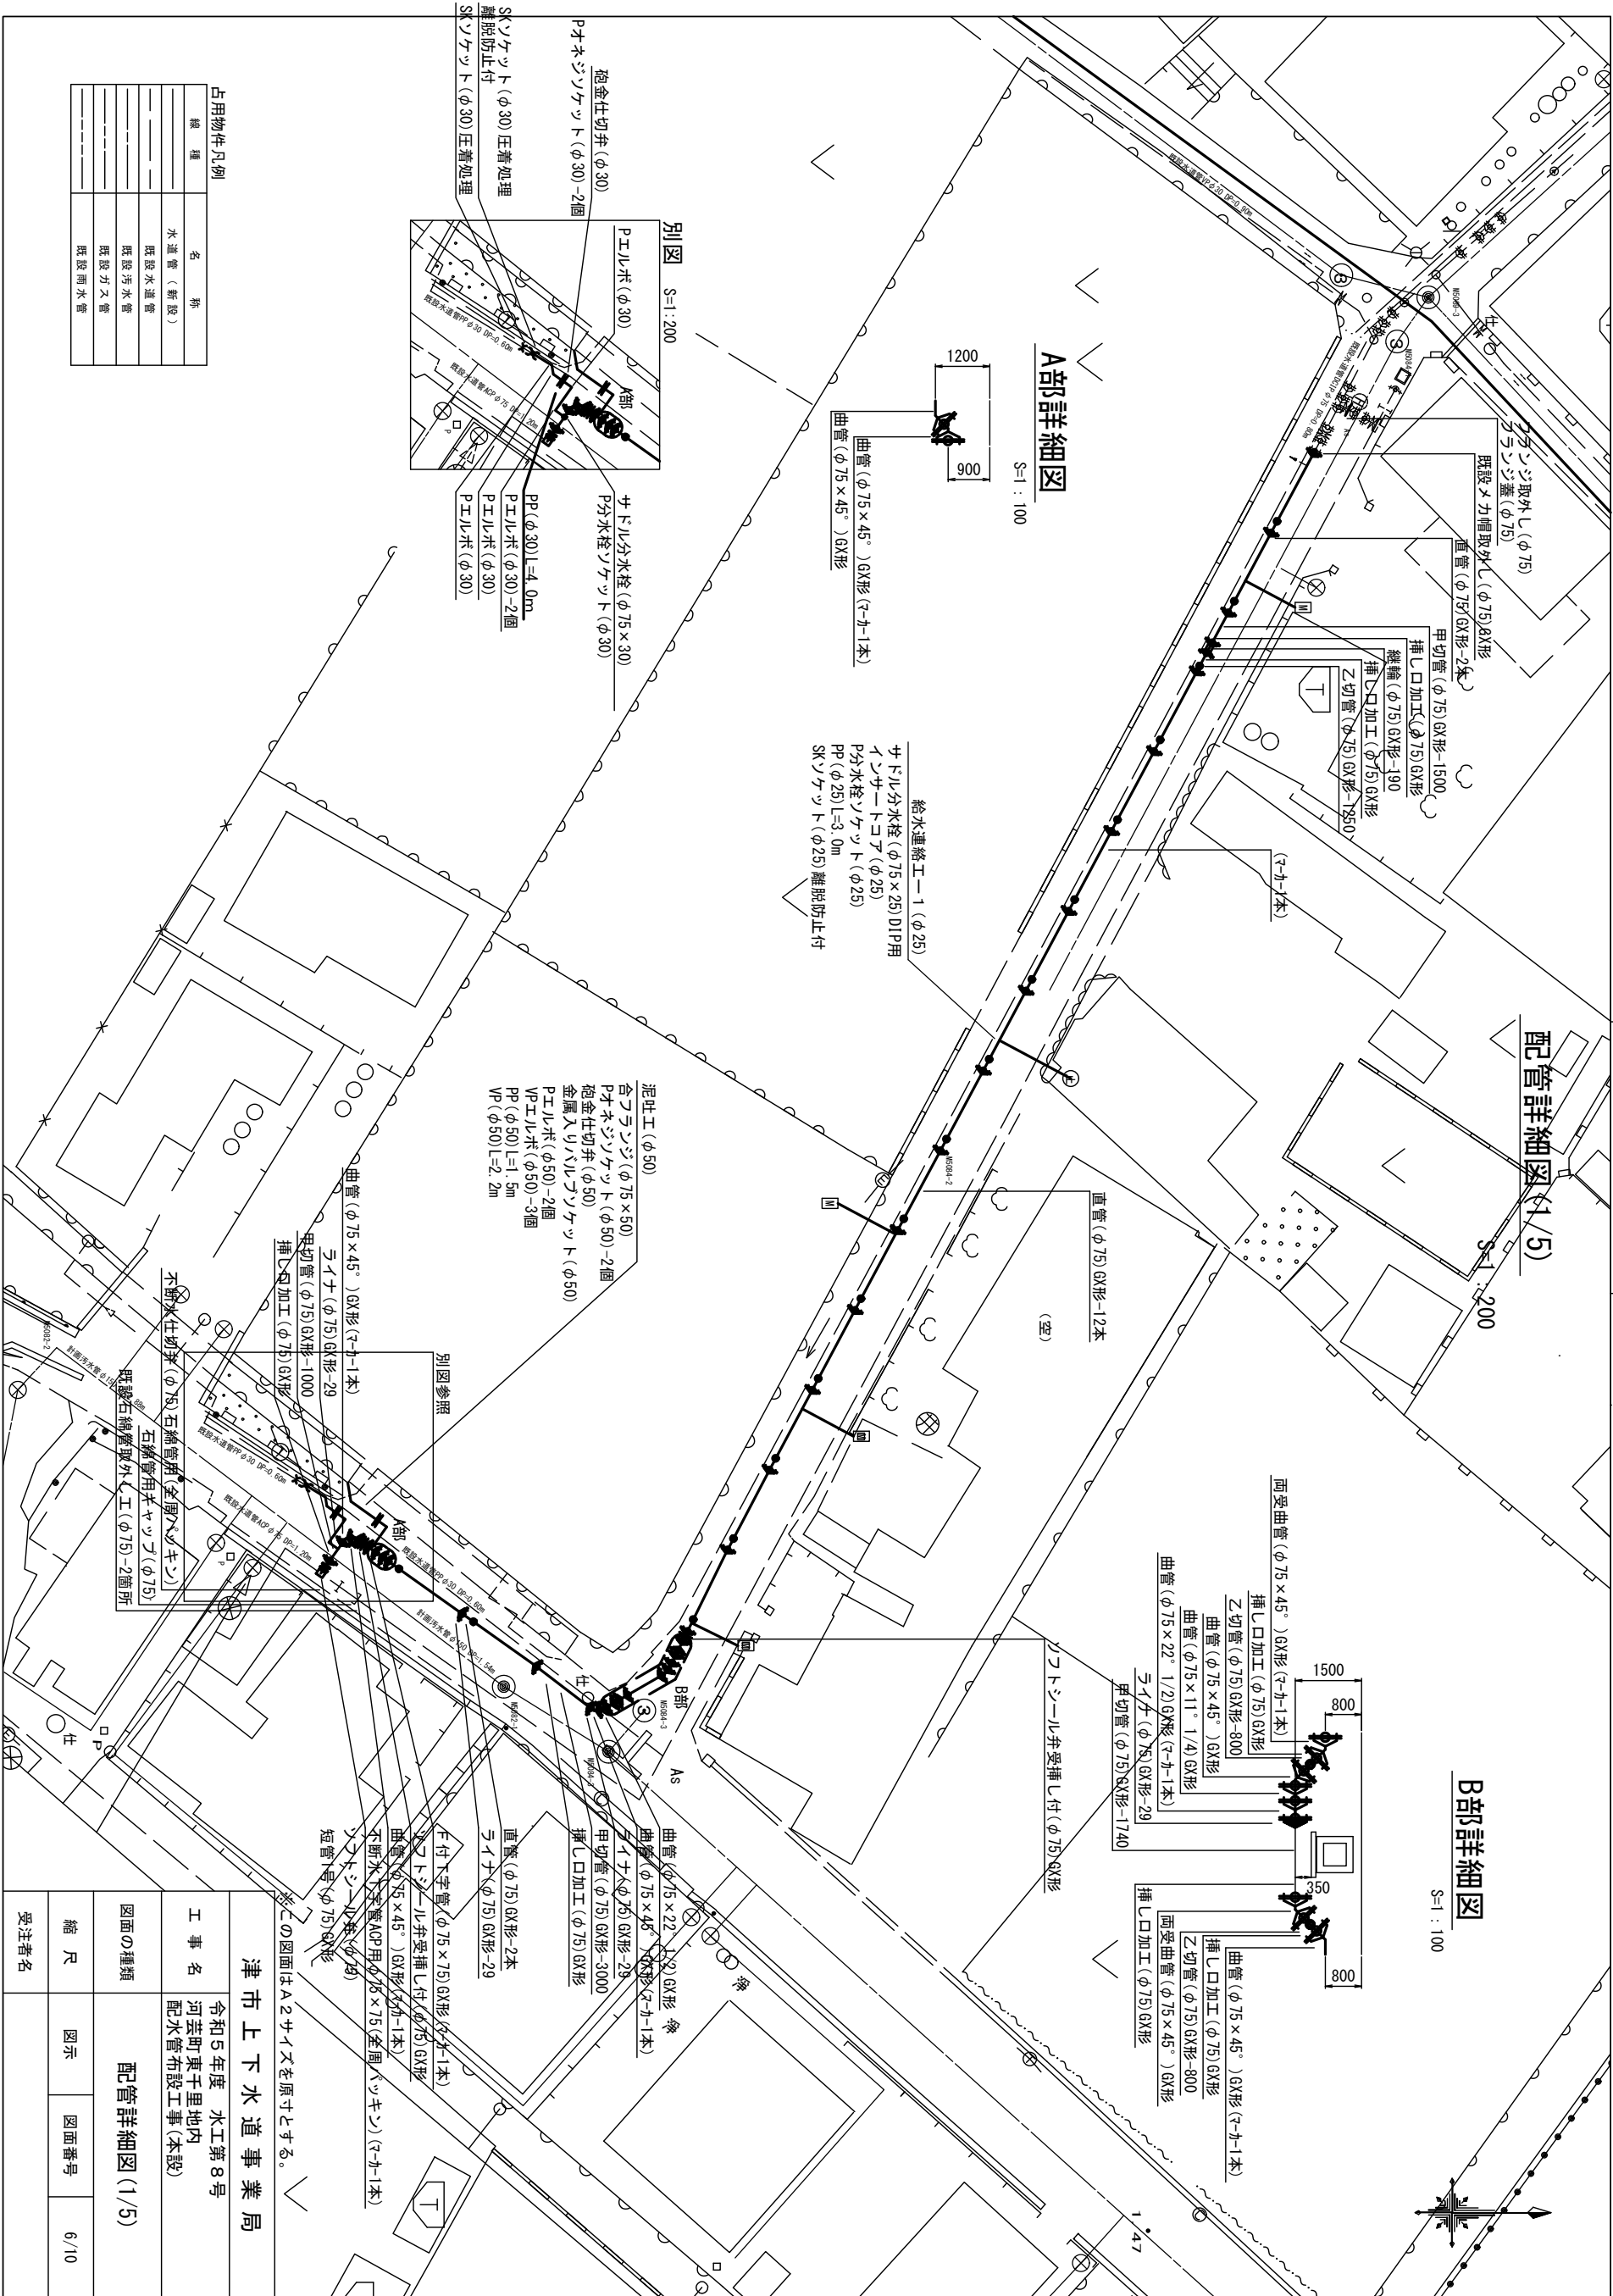


津市上下水道事業局			
工 事 名	令和5年度 水工第8号 河芸町東千里地内 配水管布設工事(本設)	図面の種類	配管詳細図(1/5)
縮 尺	図示	図面番号	6/10
受注者名			

設計図

配管詳細図(2/5)

S=1 : 200

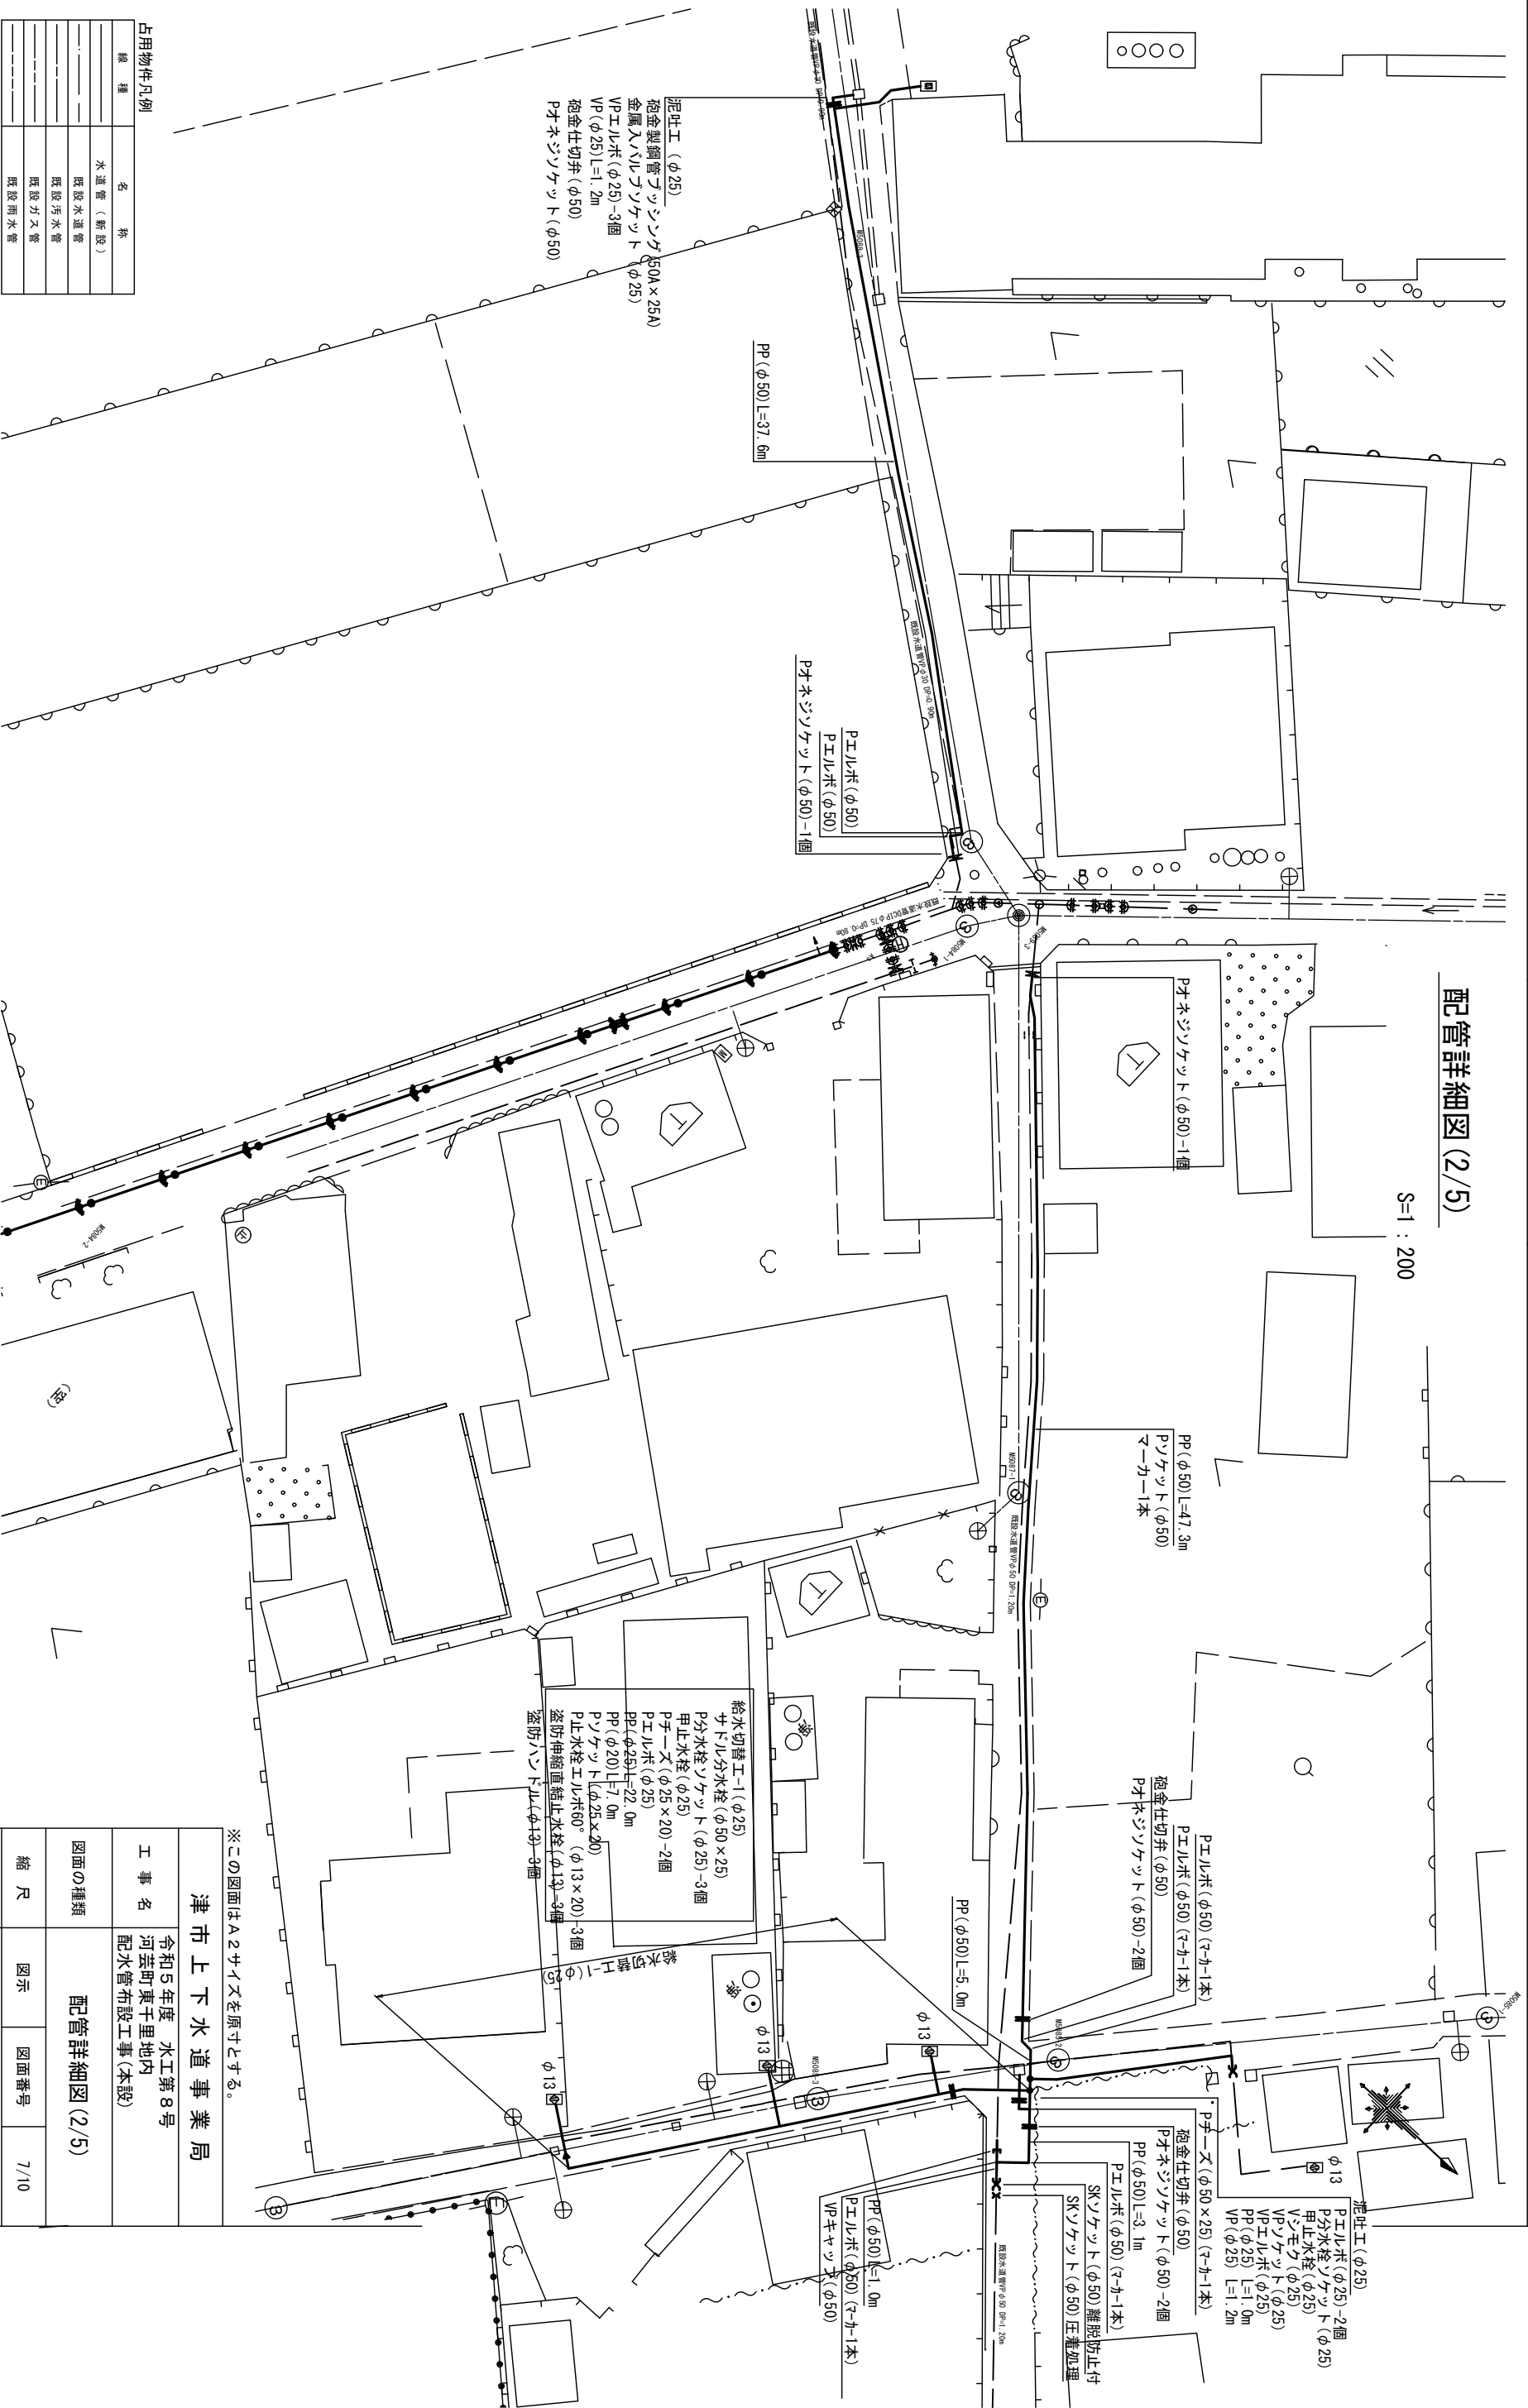



※この図面はA2サイズを原寸とする。

津市上下水道事業局			
工事名	令和5年度 水工第8号 河芸町東千里地内配水管布設工事(本設)	図面の種類	配管詳細図(2/5)
縮尺	図示	図面番号	7/10
受注者名			

設計図

配管詳細図(3/5)

 S=1 : 200

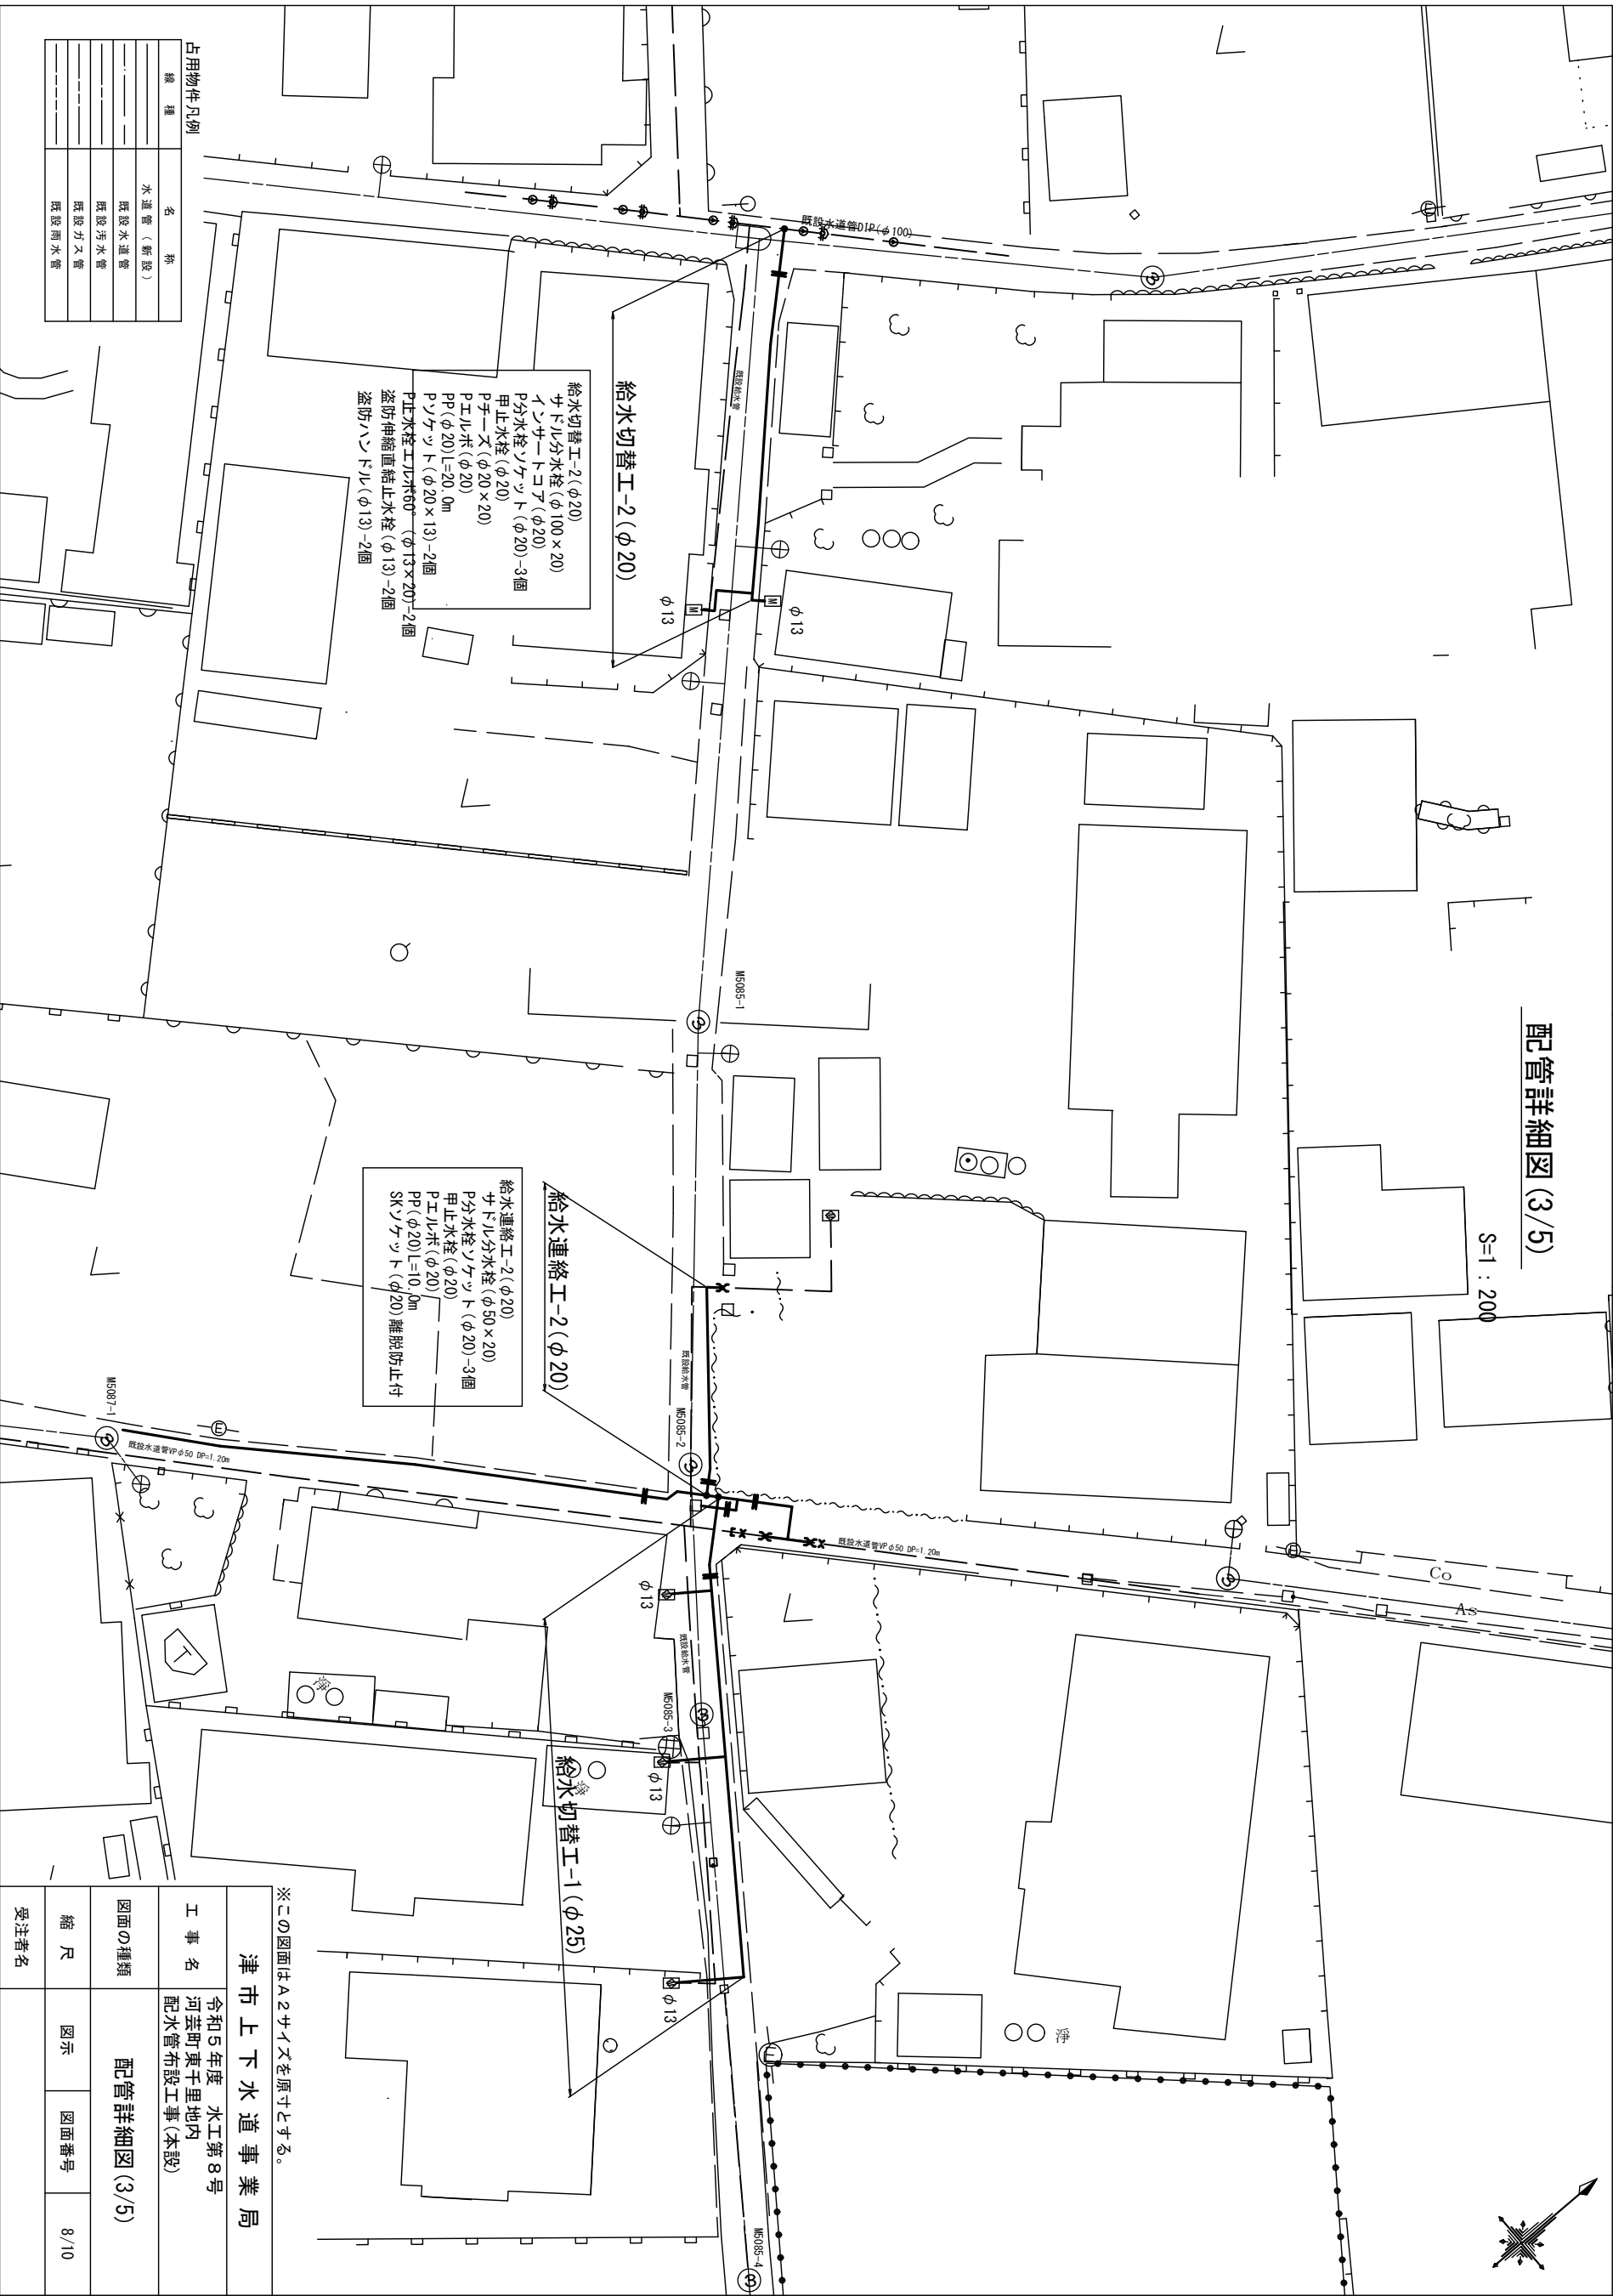

給水切替工-2 (φ20)
サドル分水栓 (φ100×20)
インサートコア (φ20)
P分水栓ソケット (φ20)-3個
甲止水栓 (φ20)
Pチーヌ (φ20×20)
Pエルボ (φ20)
PP (φ20) L=20.0m
ソケット (φ20×13)-2個
P止水栓エルボ60° (φ13×20)-2個
盗防伸縮直結止水栓 (φ13)-2個
盗防ハンドル (φ13)-2個

給水連絡工-2 (φ20)
サドル分水栓 (φ50×20)
P分水栓ソケット (φ20)-3個
甲止水栓 (φ20)
Pエルボ (φ20)
PP (φ20) L=10.0m
SKソケット (φ20) 離脱防止付

給水切替工-1 (φ25)

※この図面はA2サイズを原寸とする。

津市上下水道事業局			
工事名	令和5年度 水工第8号 河芸町東千里地内 配水管布設工事(本設)		
図面の種類	配管詳細図(3/5)		
縮尺	図示	図面番号	8/10
受注者名			

占用物件凡例	
種類	名 称
	水道管 (新設)
	既設水道管
	既設汚水管
	既設ガス管
	既設雨水管

𠄎
 𠄏
 𠄐

配管詳図(5/5)

