
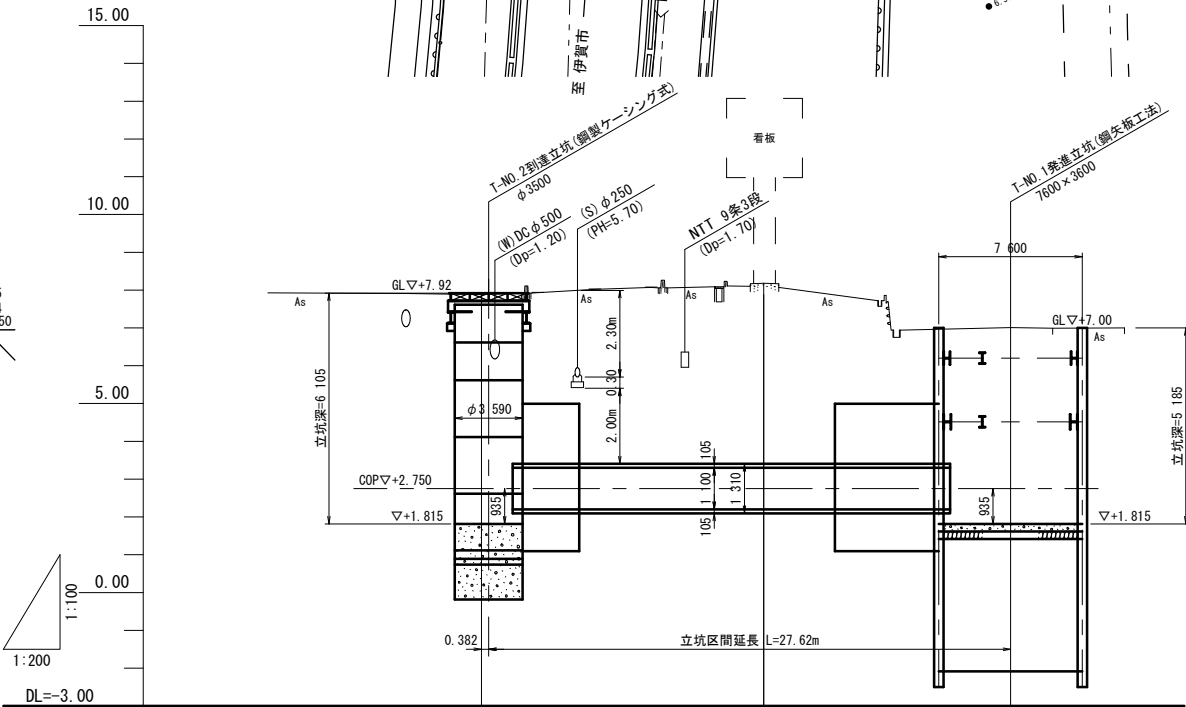
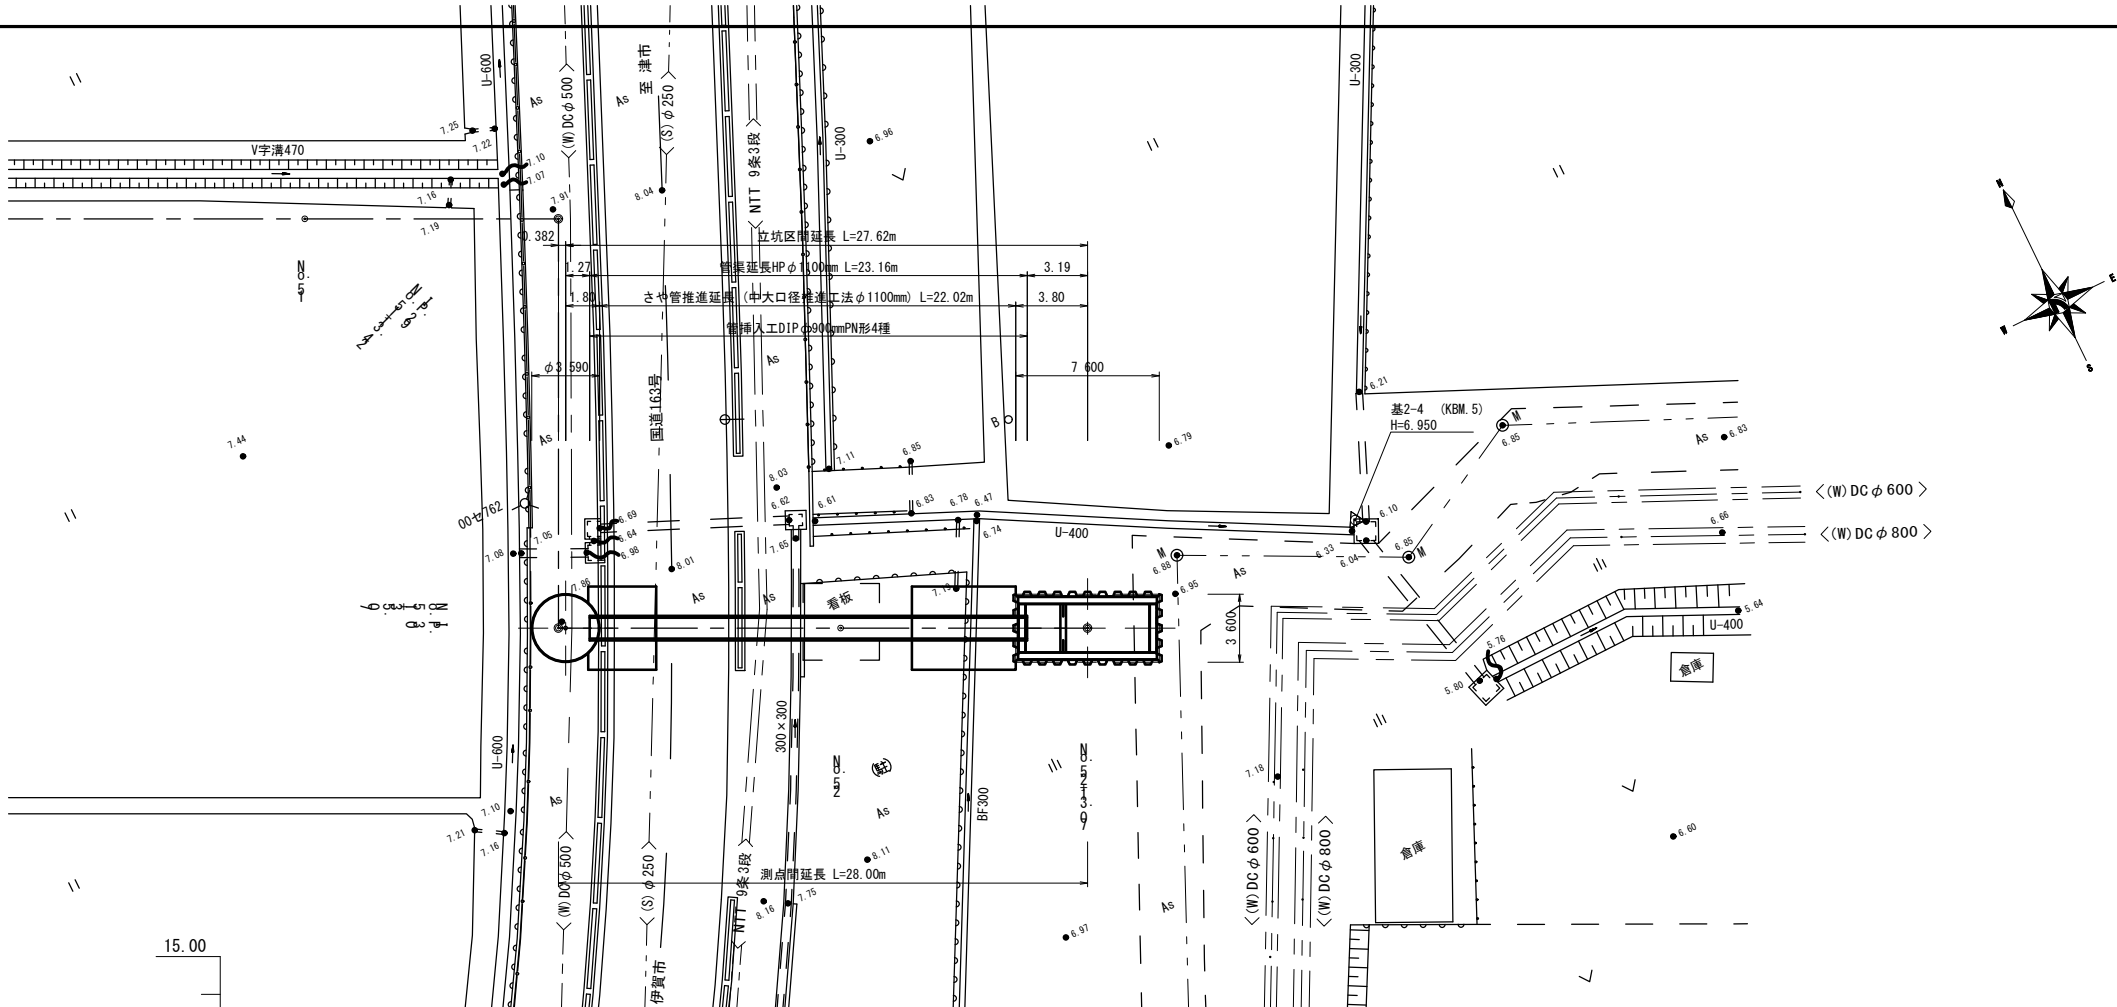


平面図

S=1:200


縦断面図

BorNo. 1 H25/11 2工区
GL=+7.95m
Dep=18.14m

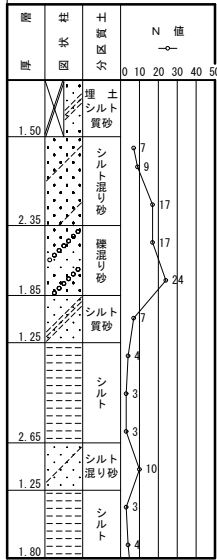

管径・勾配	推進工法 さや管HP φ1100mm A-2 S=Level		
土被り	4.52	4.78	3.60
管底高	2.200	2.200	2.200
地盤高	7.92	8.18	7.00
追加距離	0.00	14.93	28.00
単距離	0.00	14.93	13.07
測点	IP 30 NA 51 +33.07	NO 52	NO 52 +13.07
曲線	1A=90° 00' 00"		

BorNo. 5 H25/9 2工区
GL=+7.35m
Dep=20.15m

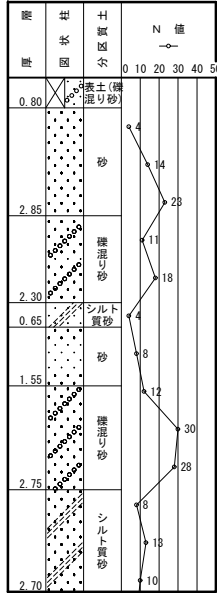





BorNo. 5
GL=+7.35
H25/9

※この図面はA1サイズを原寸とする。

津市上下水道事業局			
工事名	令和4年度 水工補修第1号		
	殿村及び野田地内配水管布設工事		
図面の種類	推進工 平面図・縦断面図		
縮尺	V=1:100 H=1:200	図面番号	1/34
受注者名			

横断図

S=1:100

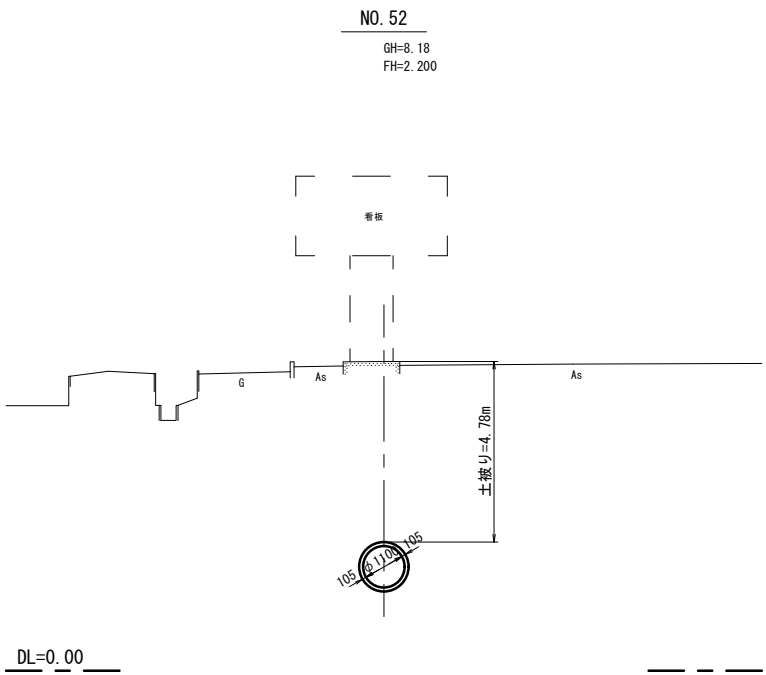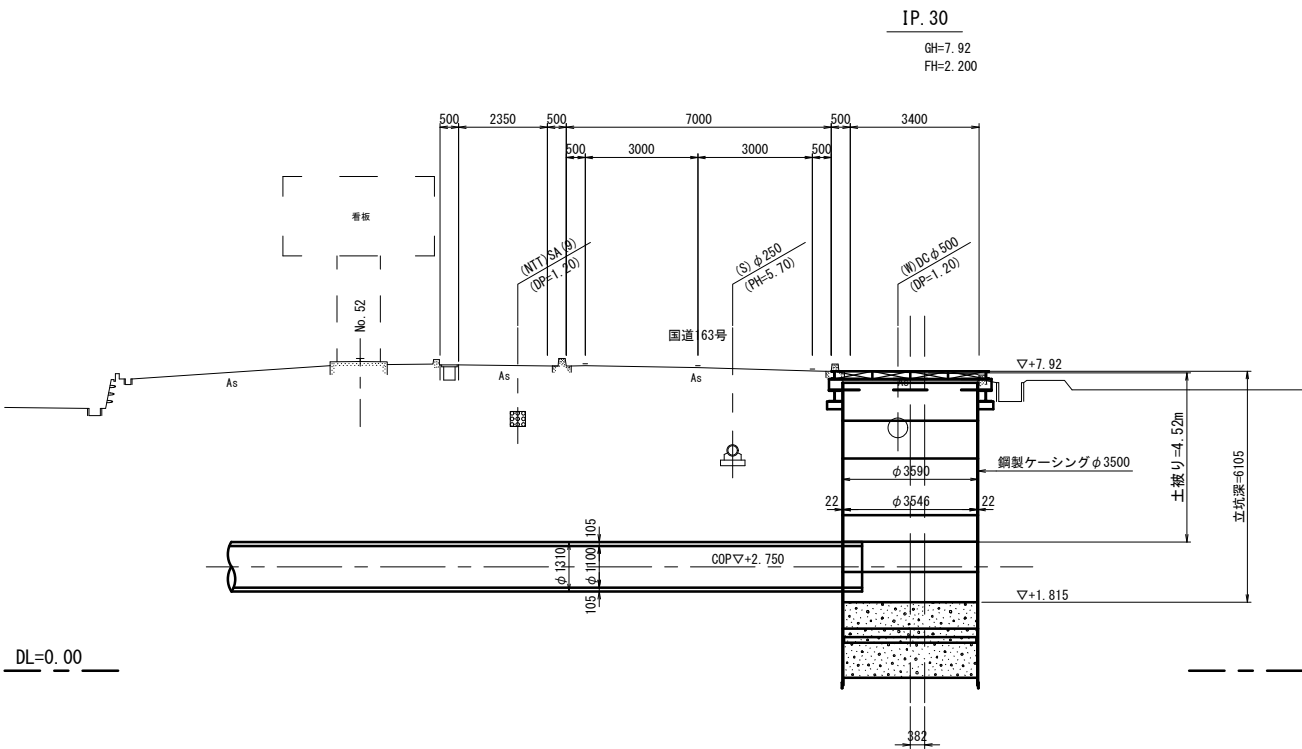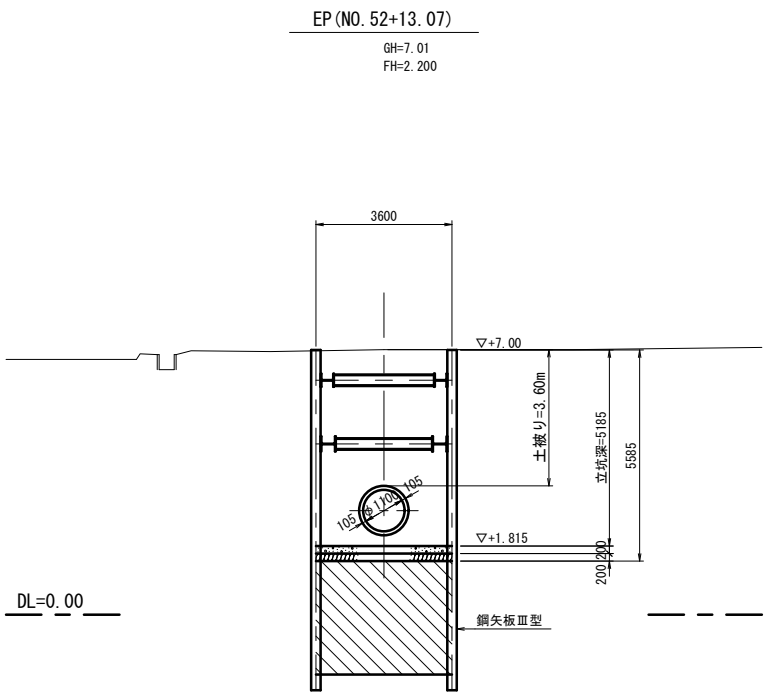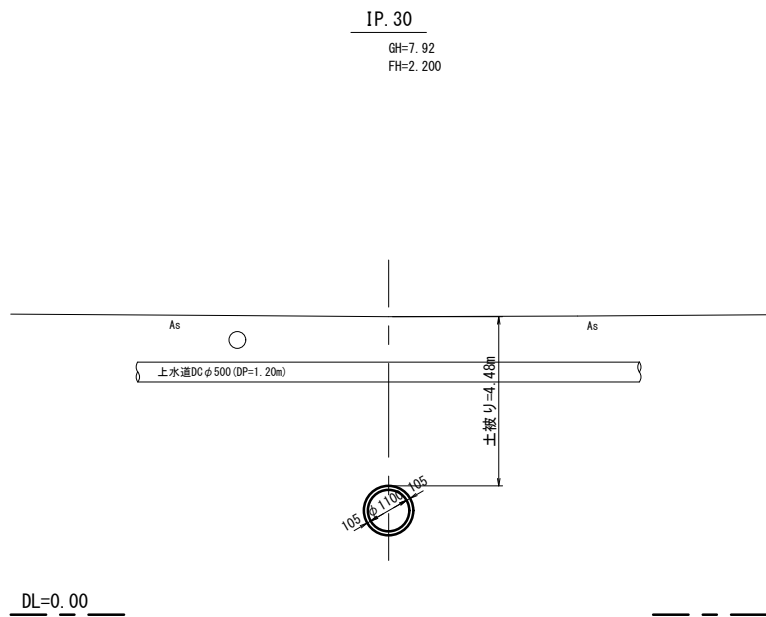

※この図面はA1サイズを原寸とする。


津市上下水道事業局			
工事名	令和4年度 水工補修第1号		
	殿村及び野田地内配水管布設工事		
図面の種類	推進工 横断図		
縮尺	1:100	図面番号	2/34
受注者名			

平面図

第2工区 T-NO.1発進立坑仮設図


S=1:50

C-C断面図

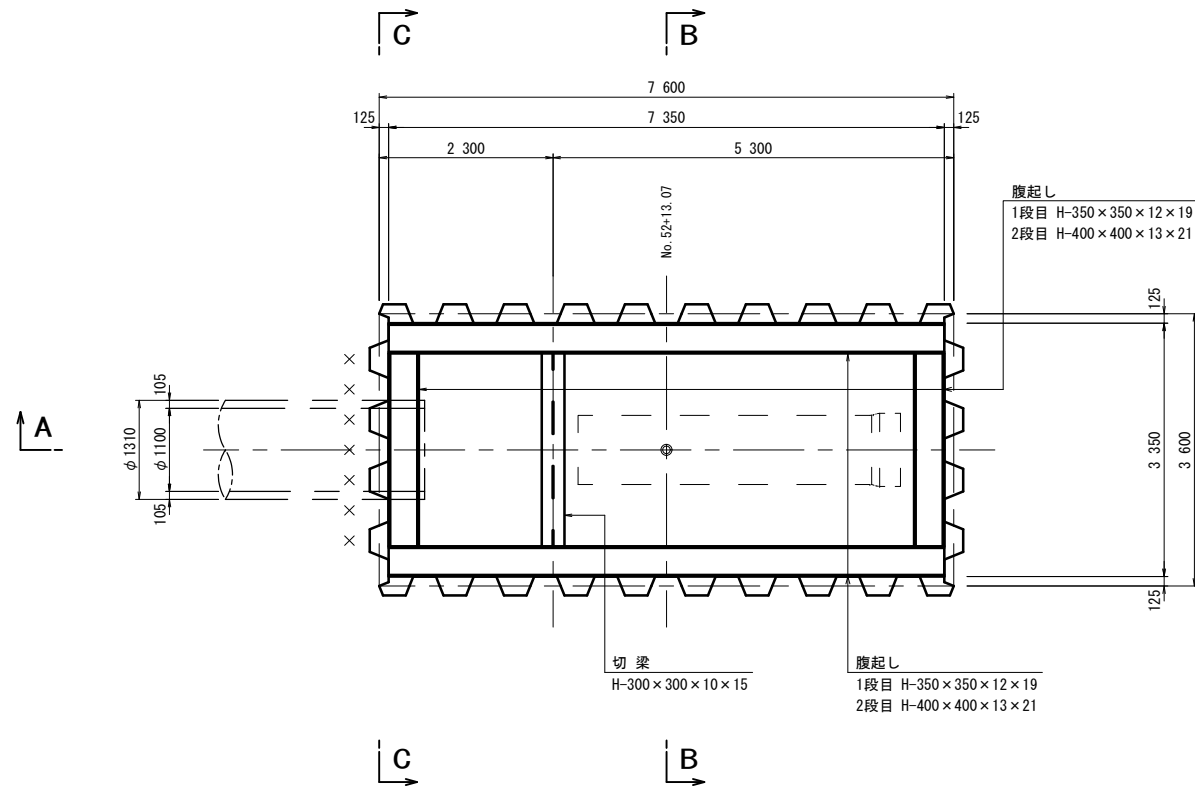


A


A-A断面図

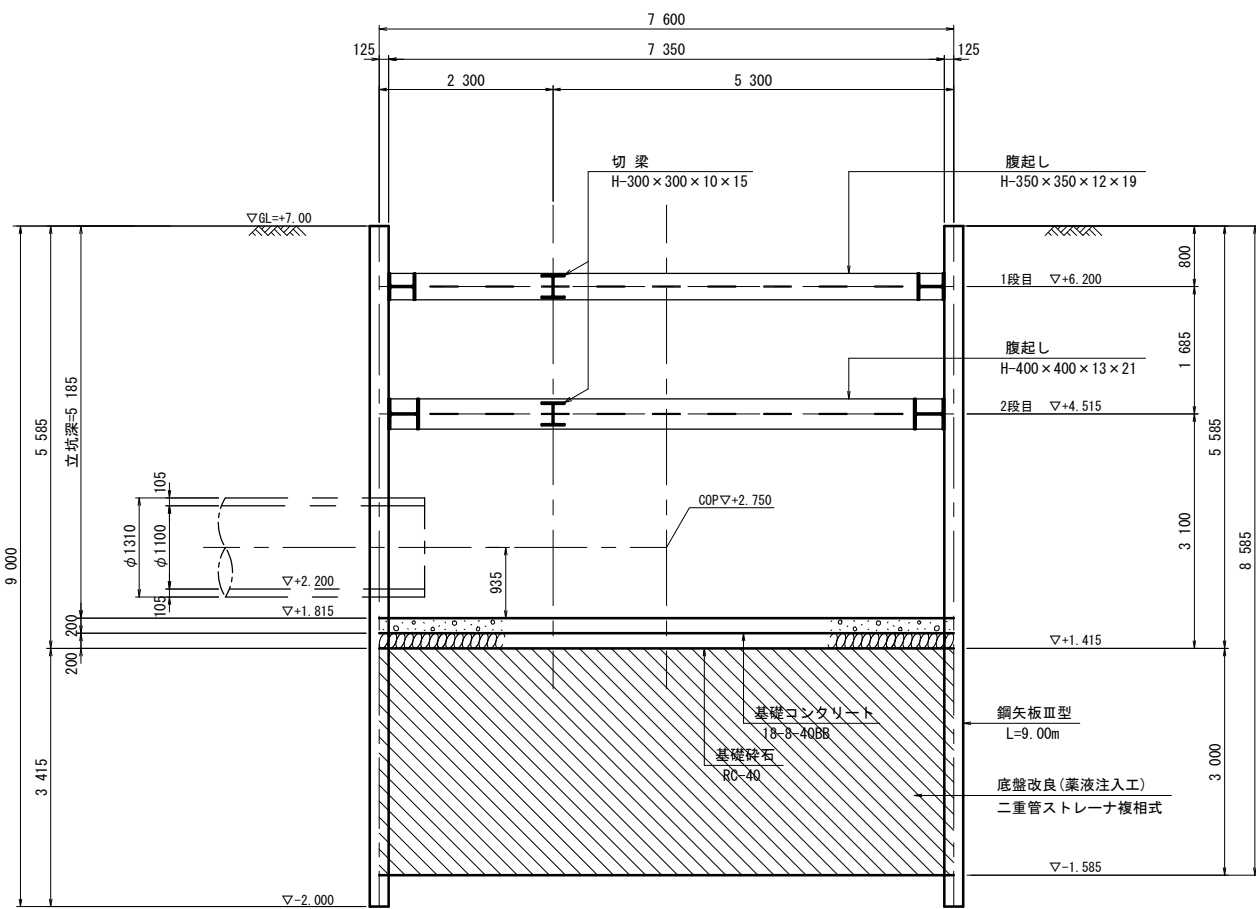

(参考)
Bo/No. 5 H25/9 2工区
GL=-7.35m
Dep=20.15m

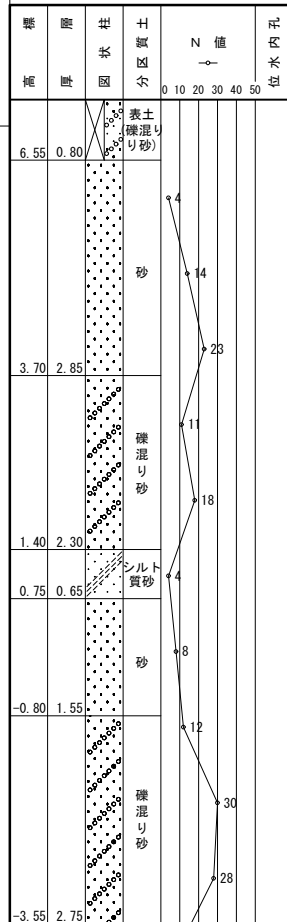

B-B断面図

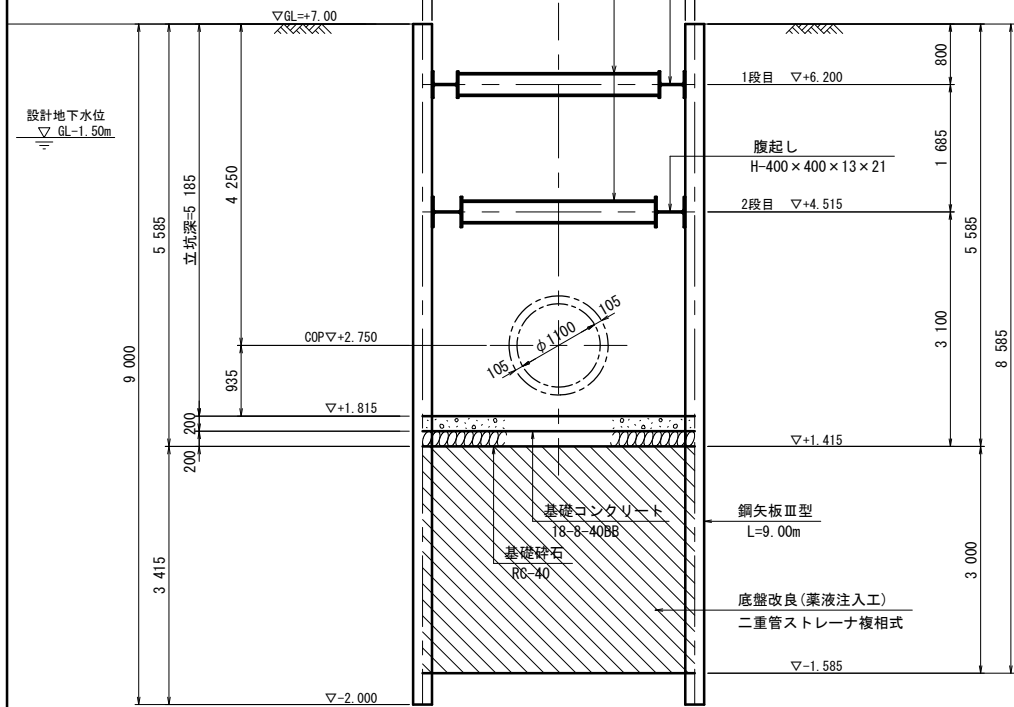

※この図面はA1サイズを原寸とする。

津 市 上 下 水 道 事 業 局			
工 事 名	令和4年度 水工補修第1号		
	殿村及び野田地内配水管布設工事		
図面の種類	T-NO.1発進立坑仮設図		
縮 尺	1:50	図面番号	3/34
受注者名			

S=1 : 50

Technical drawing of a 3500mm diameter steel casing with a 546mm diameter hole and a 3500mm diameter steel casing. The drawing shows a cross-section of the casing with a central hole. The outer diameter is 3500mm, and the inner diameter is 546mm. The hole is 3500mm in diameter. The casing is made of SS400 steel with a thickness of 22mm. The drawing also shows a detail of the hole with a diameter of 3500mm and a length of 105mm. The hole is labeled "1F30 No. 51+35.07".

Dimensions and labels:

- Outer diameter: $\phi 3\ 590$
- Inner diameter: $\phi 3\ 546$
- Hole diameter: $\phi 3\ 546$
- Hole length: 105
- Hole label: 1F30 No. 51+35.07
- Casing material: 鋼製ケーシング $\phi 3500$
- Casing material: SS400 t=22mm

[illegible]

4 160

80

4@1000=4000

80

80

2 000

2 000

80

4 300

4 400

400

400

基礎コンクリート
18-8-40BB

ズレ止め [-200×80×7.5×11
L=4080 N=4本

覆工板 1000×2000 N=8枚

覆工桁受 H-300×300×10×15
L=4300 N=2本

覆工受材 H-300×300×10×15
L=4300 N=3本


[illegible]

※この図面はA1サイズを原寸とする。

津 市 上 下 水 道 事 業 局			
工 事 名	令和4年度 水工補綴第1号 殿村及び野田地内配水管布設工事		
図面の種類	T-N0.2到達立坑仮設図		
縮 尺	1:50	図面番号	4/34
受注者名			

T-N0. 2到達立坑



平面図

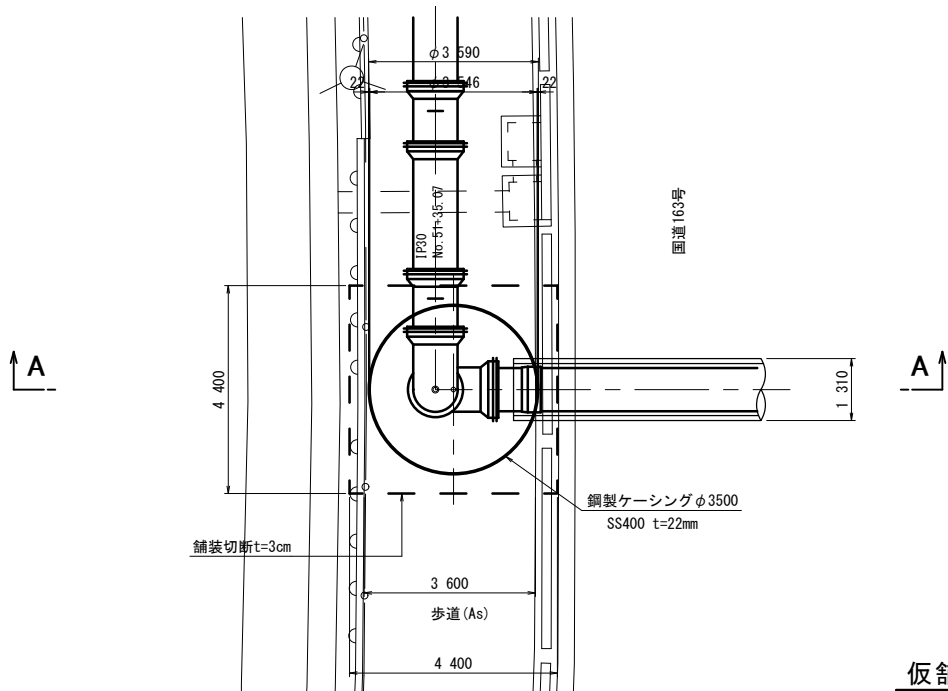

仮舗装工図

国道163号 歩道


A-A断面図

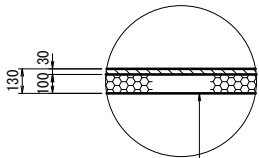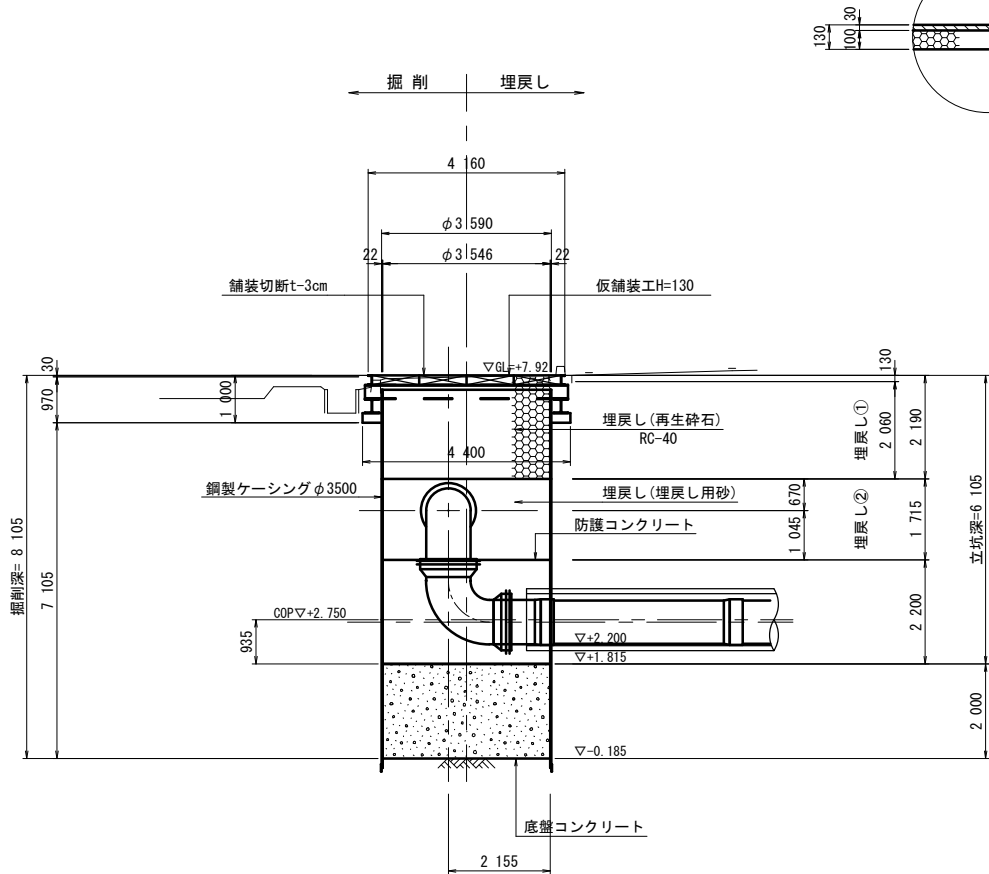

表層工 再生密粒度アスコン (13) t=3cm
プライムコートPK-3
路盤工 再生砕石RC-40 t=10cm

T-N0. 1発進立坑



平面図

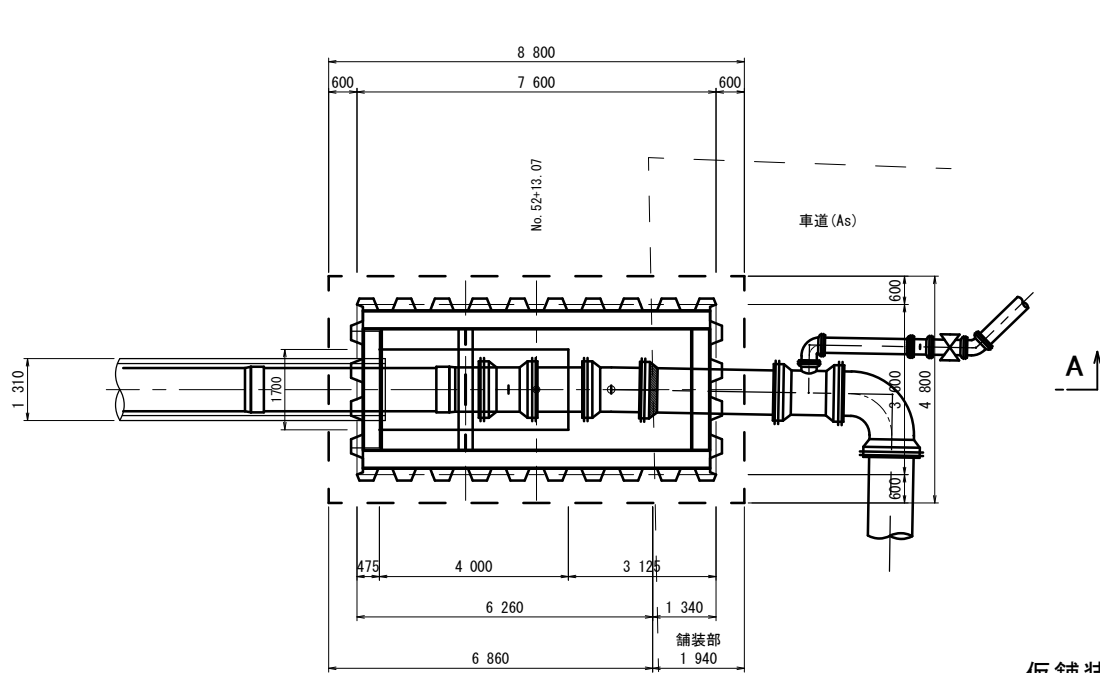

仮舗装工図

市道 車道

A-A断面図

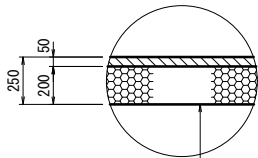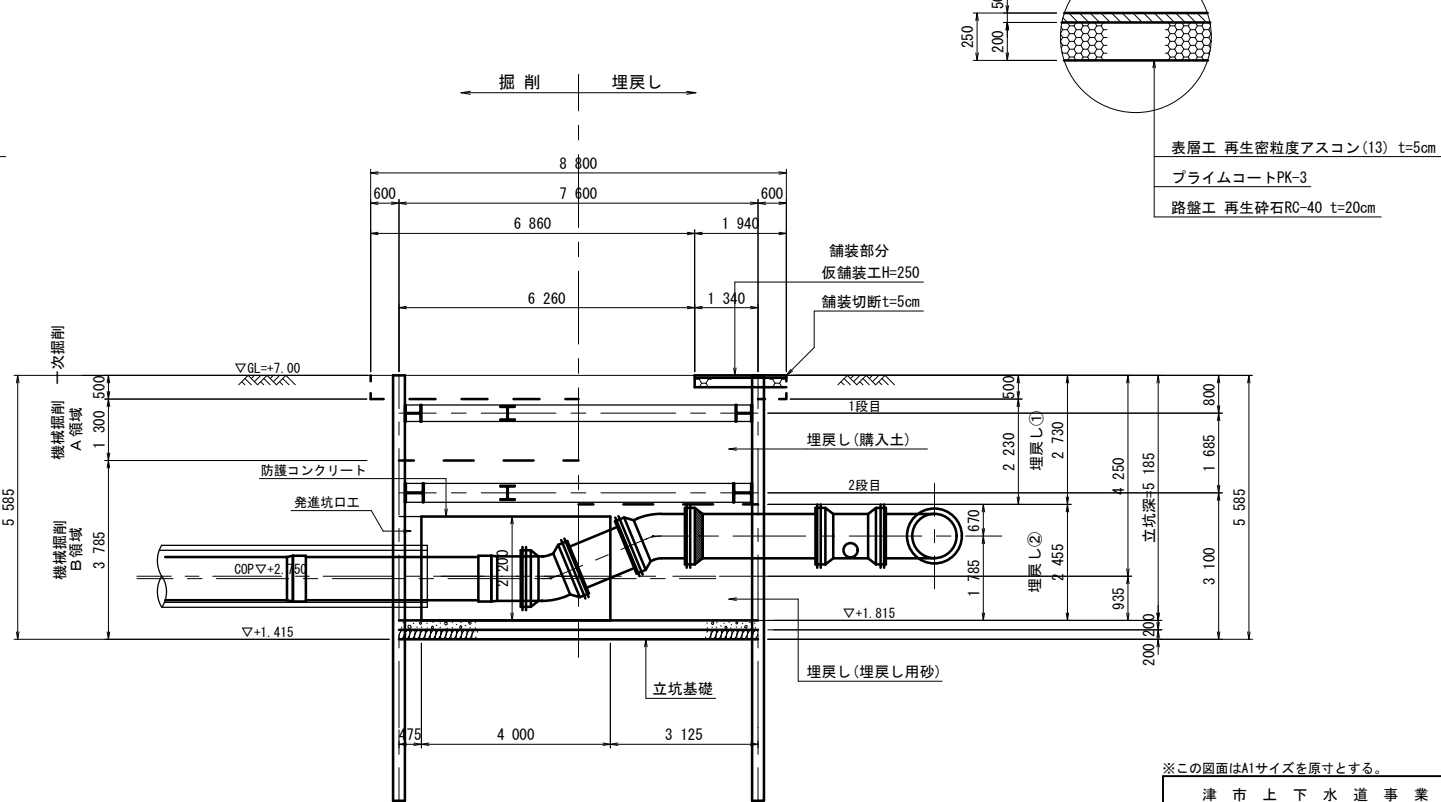

表層工 再生密粒度アスコン (13) t=5cm
プライムコートPK-3
路盤工 再生砕石RC-40 t=20cm

埋戻し土①
埋戻し土 (購入土) は締固め度90%以上とする。

埋戻し土②
埋戻し用砂は締固め度90%以上とする。

※この図面はA1サイズを原寸とする。

津 市 上 下 水 道 事 業 局			
工 事 名	令和4年度 水工補綴第1号		
	殿村及び野田地内配水管布設工事		
図面の種類	立坑土工図		
縮 尺	1:80	図面番号	5/34
受注者名			

第2工区 坑口防護工詳細図 S=1:80



T-N0.2到達立坑

平面図


T-N0.1発進立坑

坑口防護断面図

S=1:80

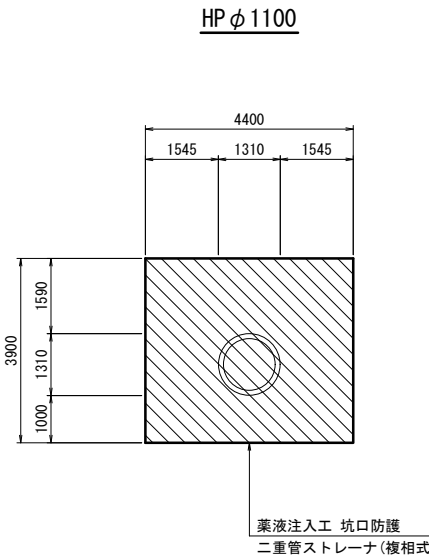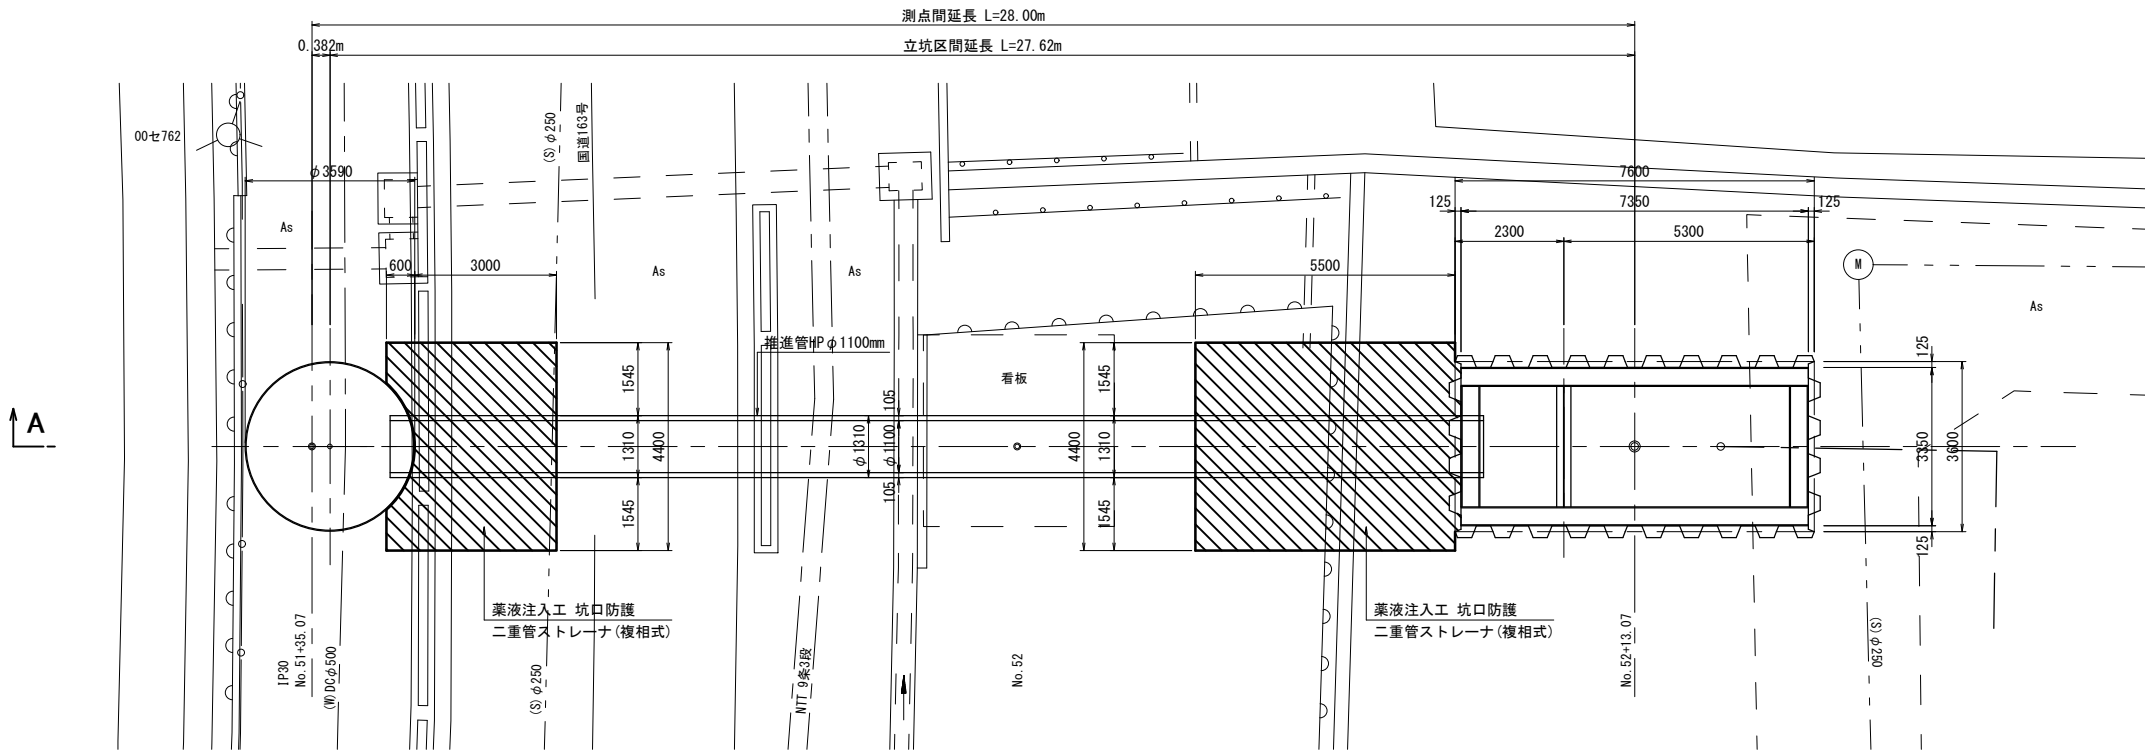

A-A断面図

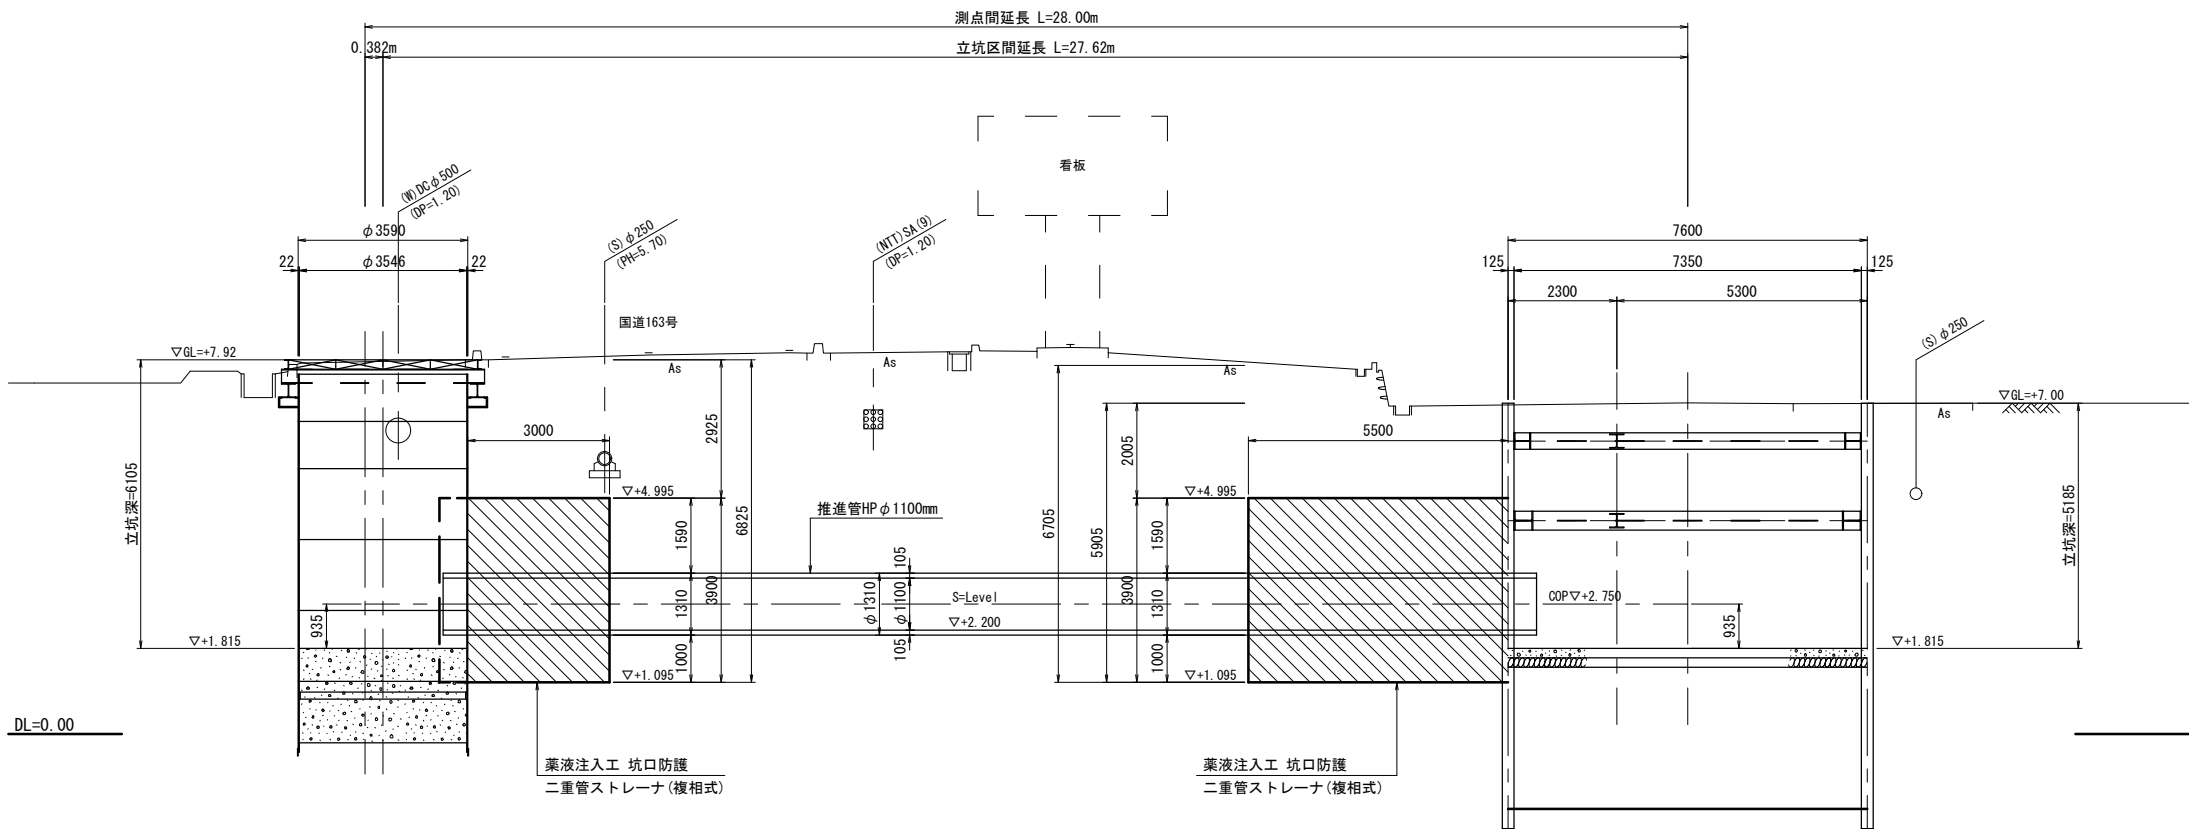

(参考)
BorNo.5 H25/9 2工区
GL=+7.35m
Dep=20.15m

層 順	厚 度	柱 状 図	土 質 区 分	N 値 →	内 水 位
6	5.5	0.80	表土 (硬混り り砂)	9	17
4	3.70	2.85	砂	14	23
2	1.40	2.30	硬混り り砂	11	18
1	0.75	0.65	シルト 質砂	4	8
3	0.80	1.55	砂	12	30
5	3.55	2.75	硬混り り砂	28	28


※この図面はA1サイズを原寸とする。

津 市 上 下 水 道 事 業 局			
工 事 名	令和4年度 水工補修第1号 殿村及び野田地内配水管布設工事		
図面の種類	坑口防護工詳細図		
縮 尺	1:80	図面番号	6/34
受注者名			


第2工区 発進立坑仮設備工図

S=1:50


平面図

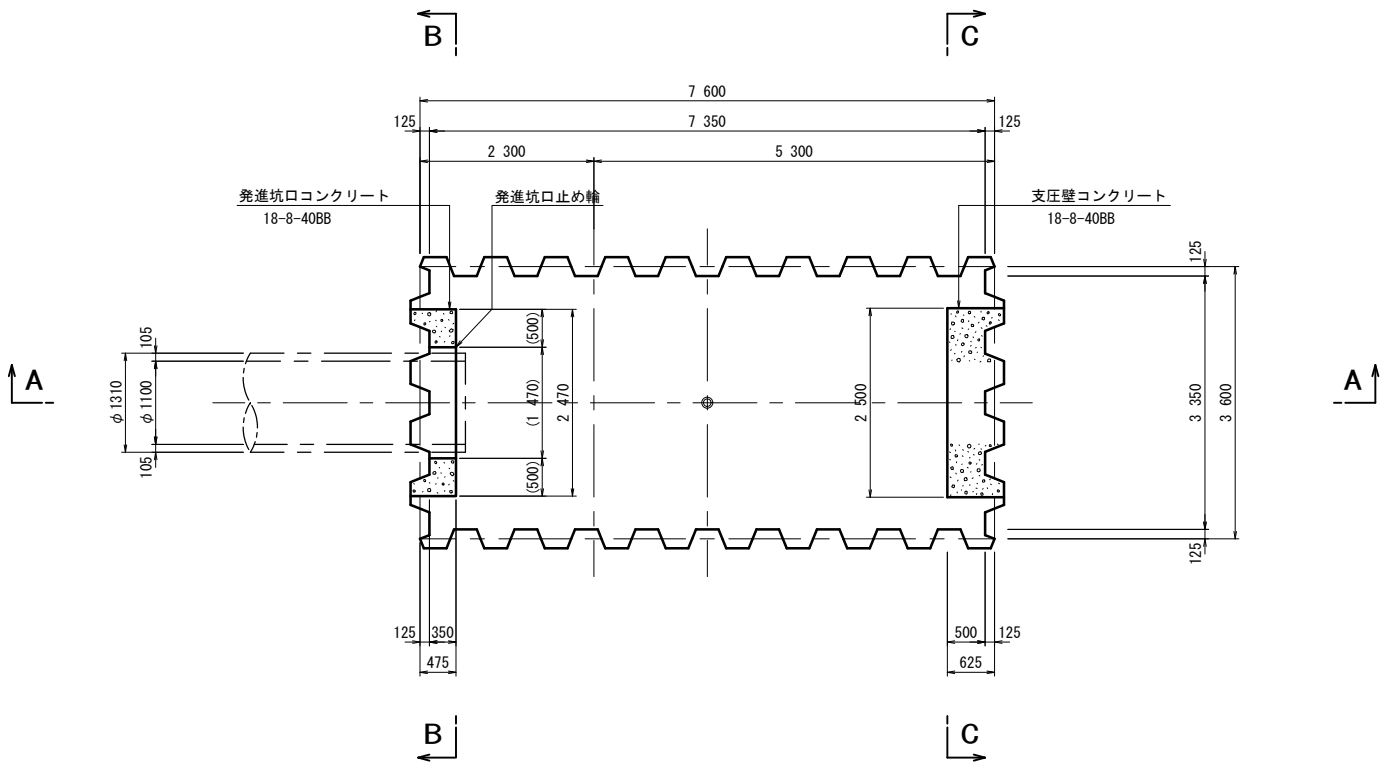


B-B断面図

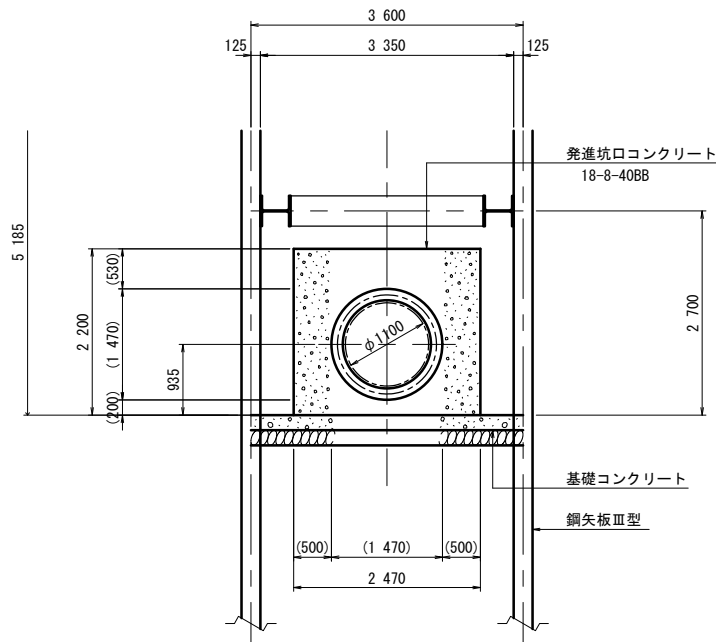

A-A断面図

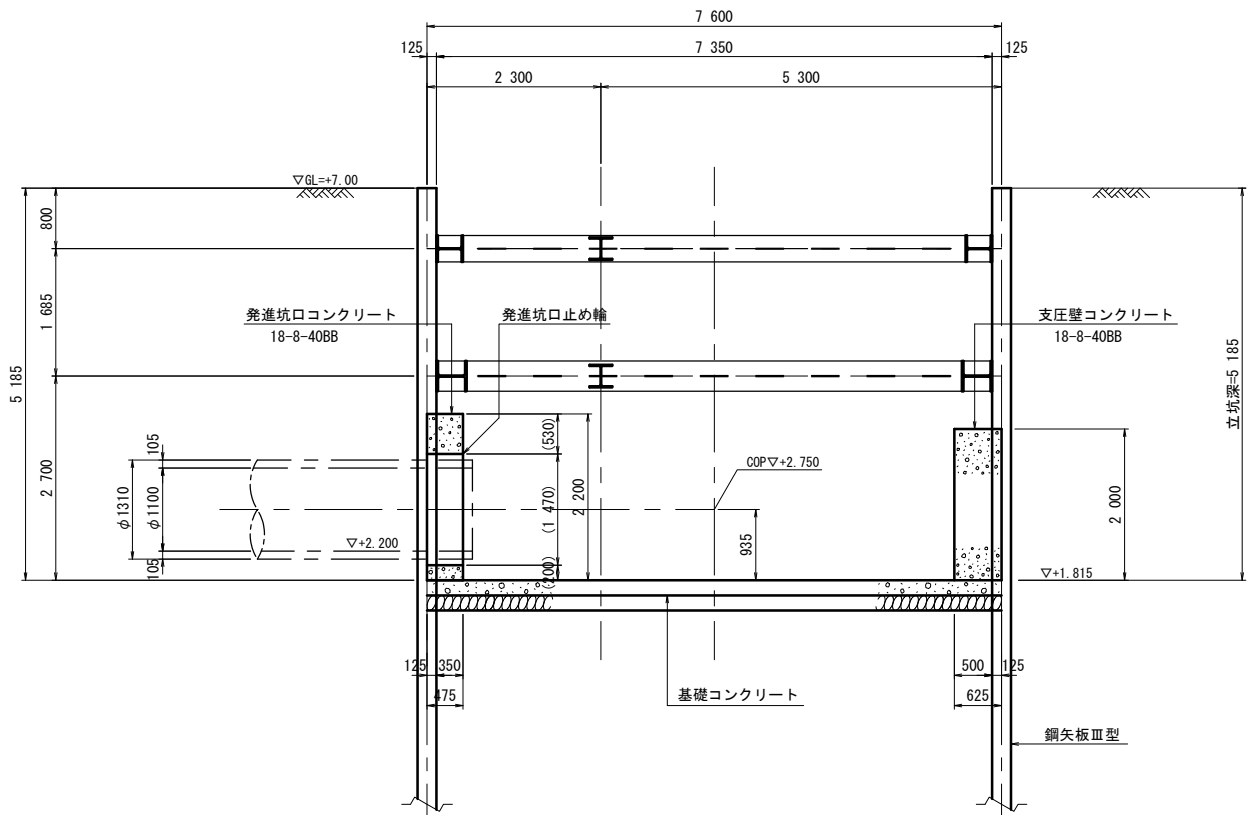

C-C断面図

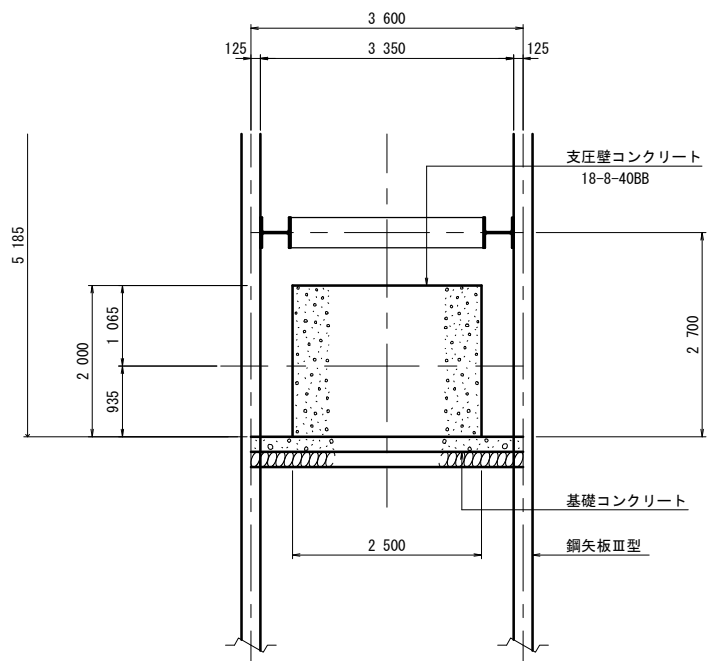

※この図面はA1サイズを原寸とする。

津 市 上 下 水 道 事 業 局			
工 事 名	令和4年度 水工補綴第1号		
	殿村及び野田地内配水管布設工事		
図面の種類	発進仮設備工図		
縮 尺	1:50	図面番号	7/34
受注者名			


第2工区 配管挿入工詳細図

S=1 : 80


T-N0. 2到達立坑

平面图


T-N0.1発進立坑

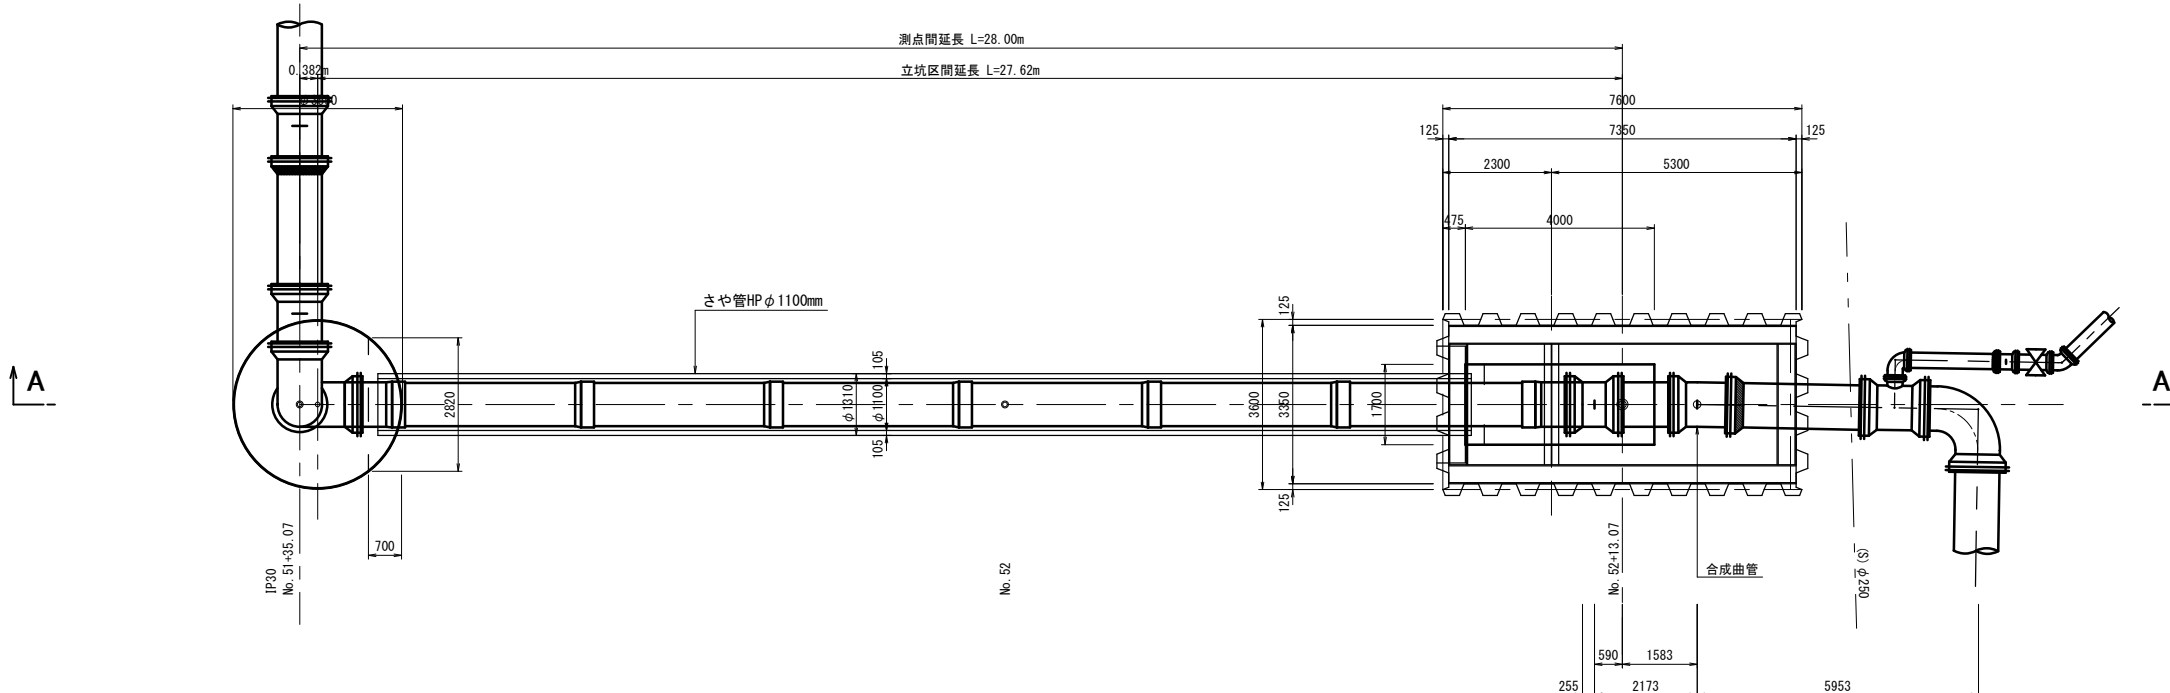

配管断面図 S=1:30

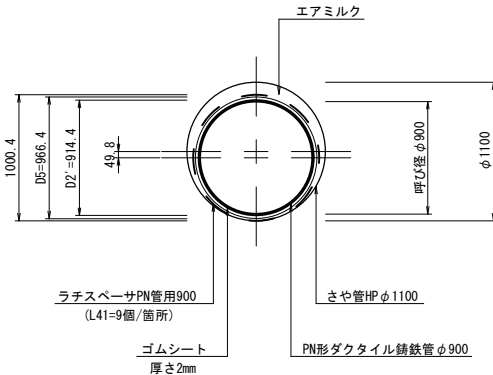

A-A 断面図

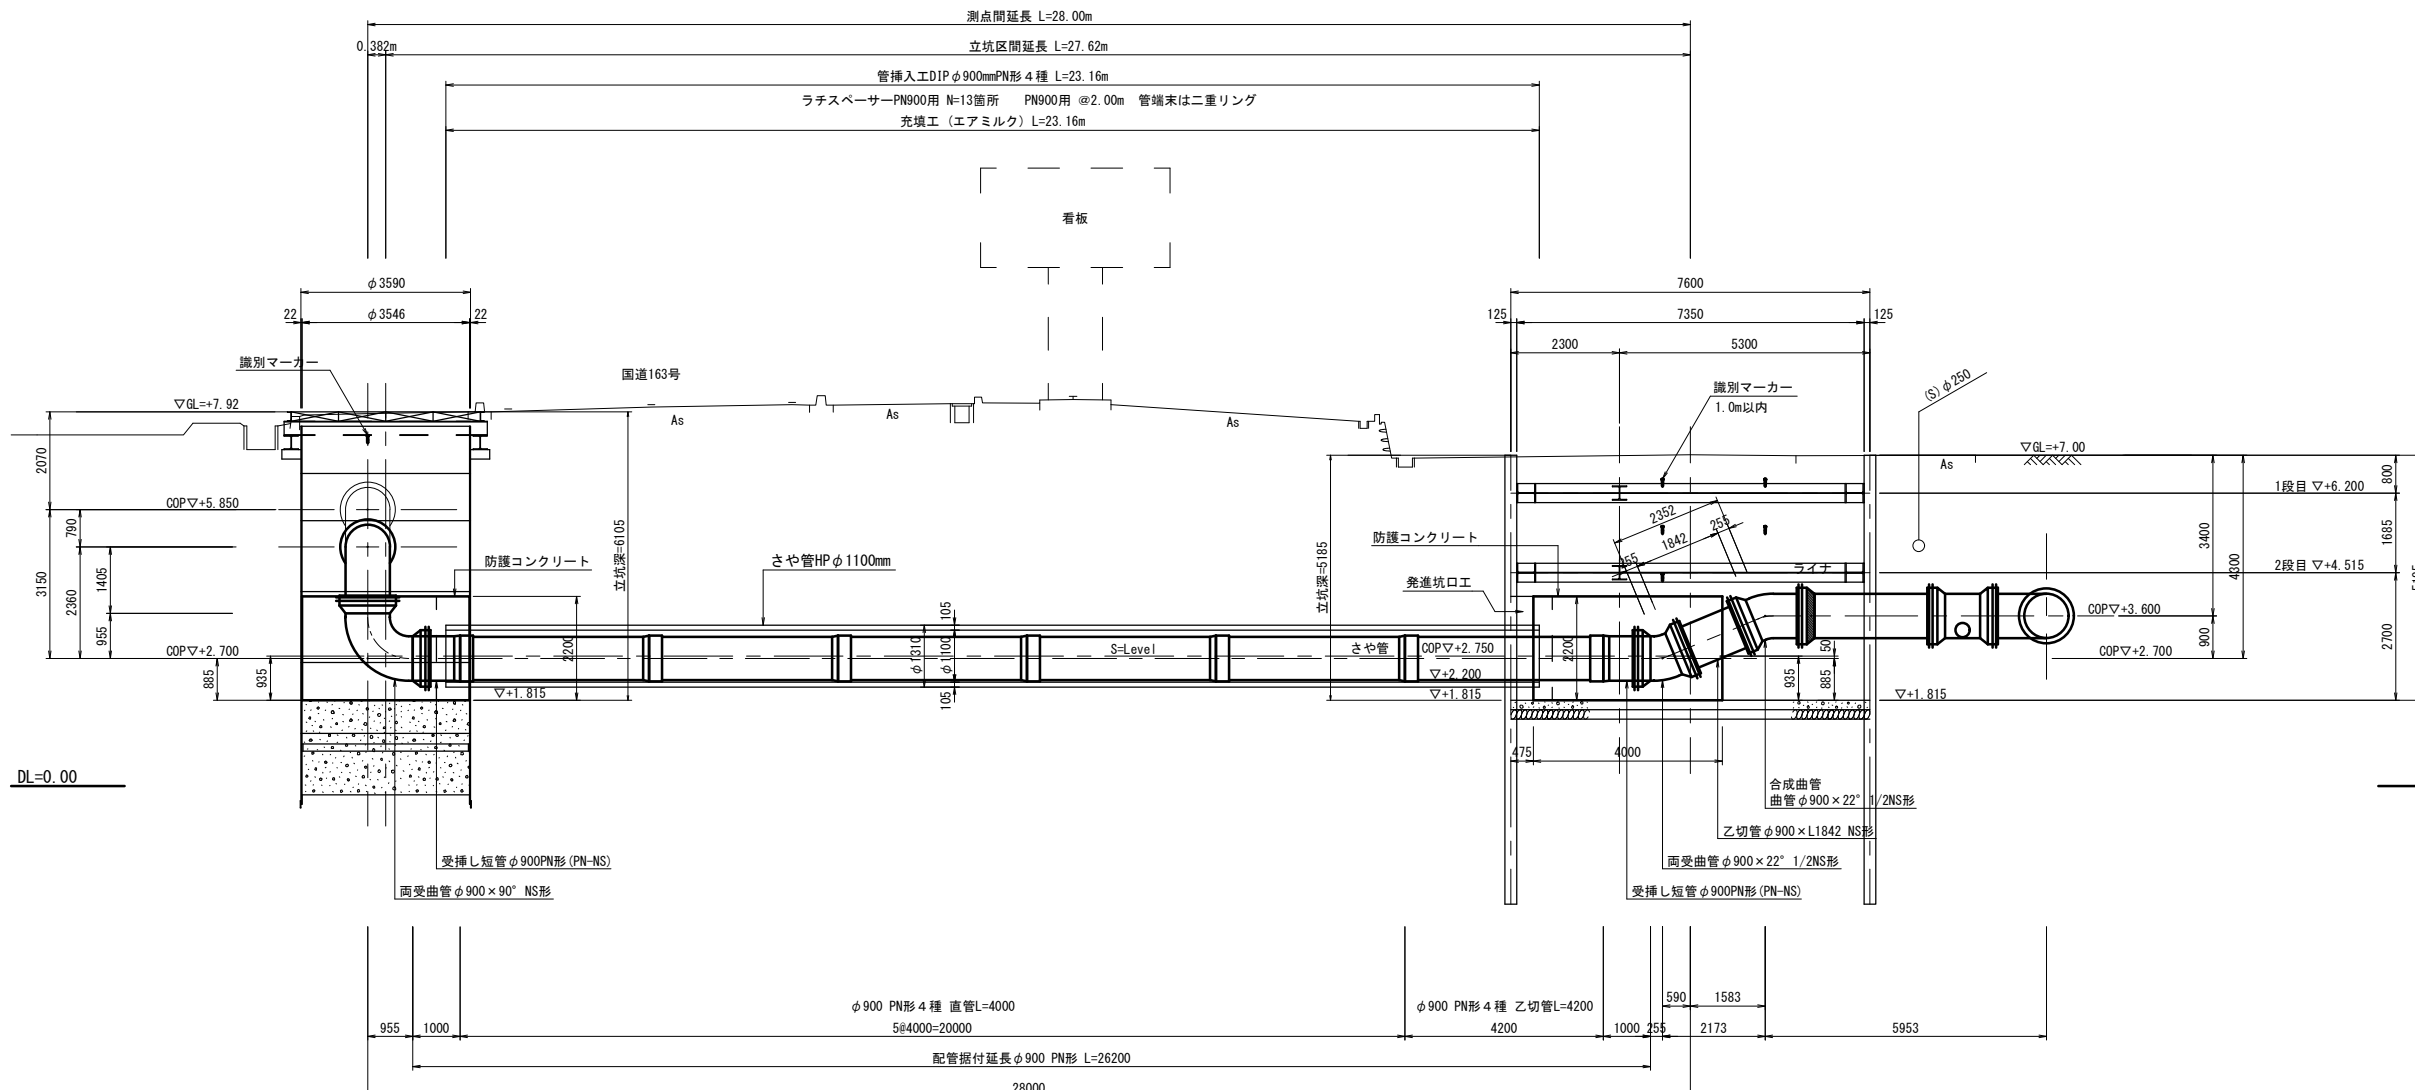


※この図面はA1サイズを原寸とする。

津 市 上 下 水 道 事 業 局			
工 事 名	令和4年度 水工補繕第1号 殿村及び野田地内配水管布設工事		
図面の種類	配管挿入工詳細図		
縮 尺	1:80	図面番号	8/34
受注者名			

配管詳細図(その1) 平面図 S=1:100

C-C断面図 S=1:80

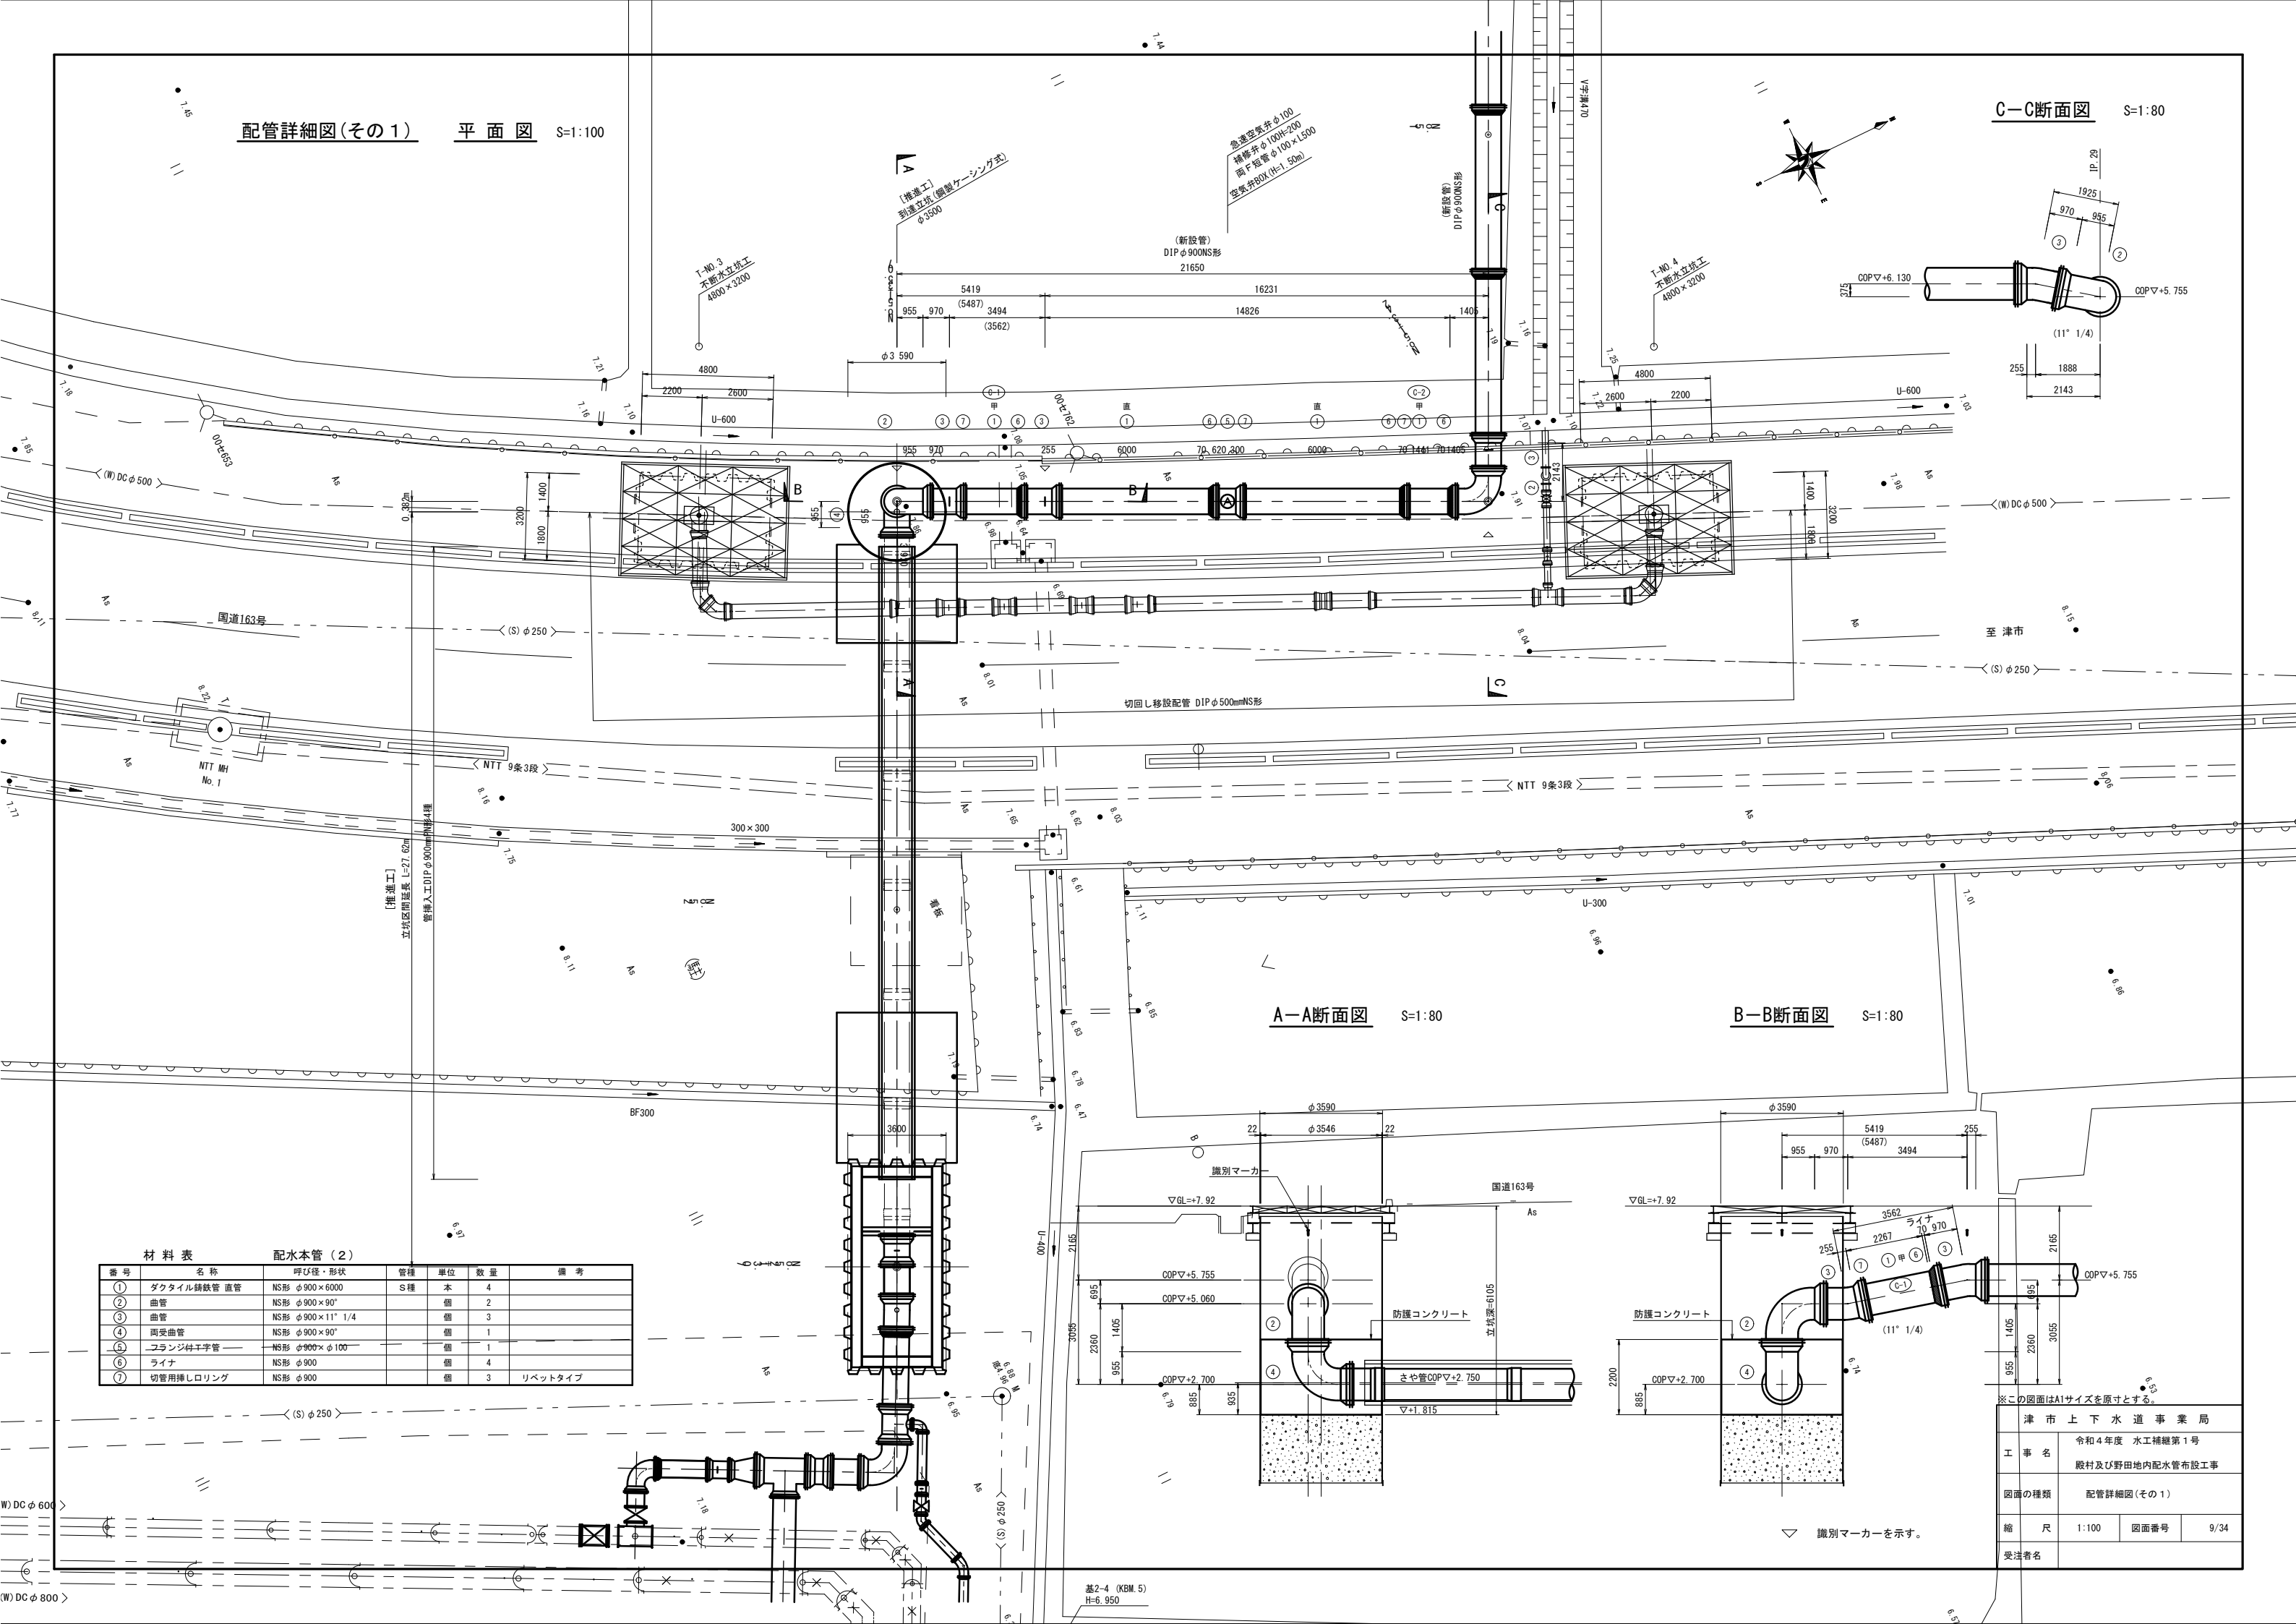

A-A断面図 S=1:80

B-B断面図 S=1:80


材料表						
配水本管 (2)						
番号	名称	呼び径・形状	管種	単位	数量	備考
①	ダクタイル鋳鉄管 直管	NS形 φ900×6000	S種	本	4	
②	曲管	NS形 φ900×90°		個	2	
③	曲管	NS形 φ900×11° 1/4		個	3	
④	周受曲管	NS形 φ900×90°		個	1	
⑤	フランジ付子字管	NS形 φ900×φ100		個	1	
⑥	ライナ	NS形 φ900		個	4	
⑦	切管用挿しロリング	NS形 φ900		個	3	リベットタイプ

※この図面はA1サイズを原寸とする。


津市上下水道事業局			
工事名	令和4年度 水工補修第1号		
	殿村及び野田地内配水管布設工事		
図面の種類	配管詳細図(その1)		
縮尺	1:100	図面番号	9/34
	受注者名		

切回し移設配管詳細図 平面図


S=1:100

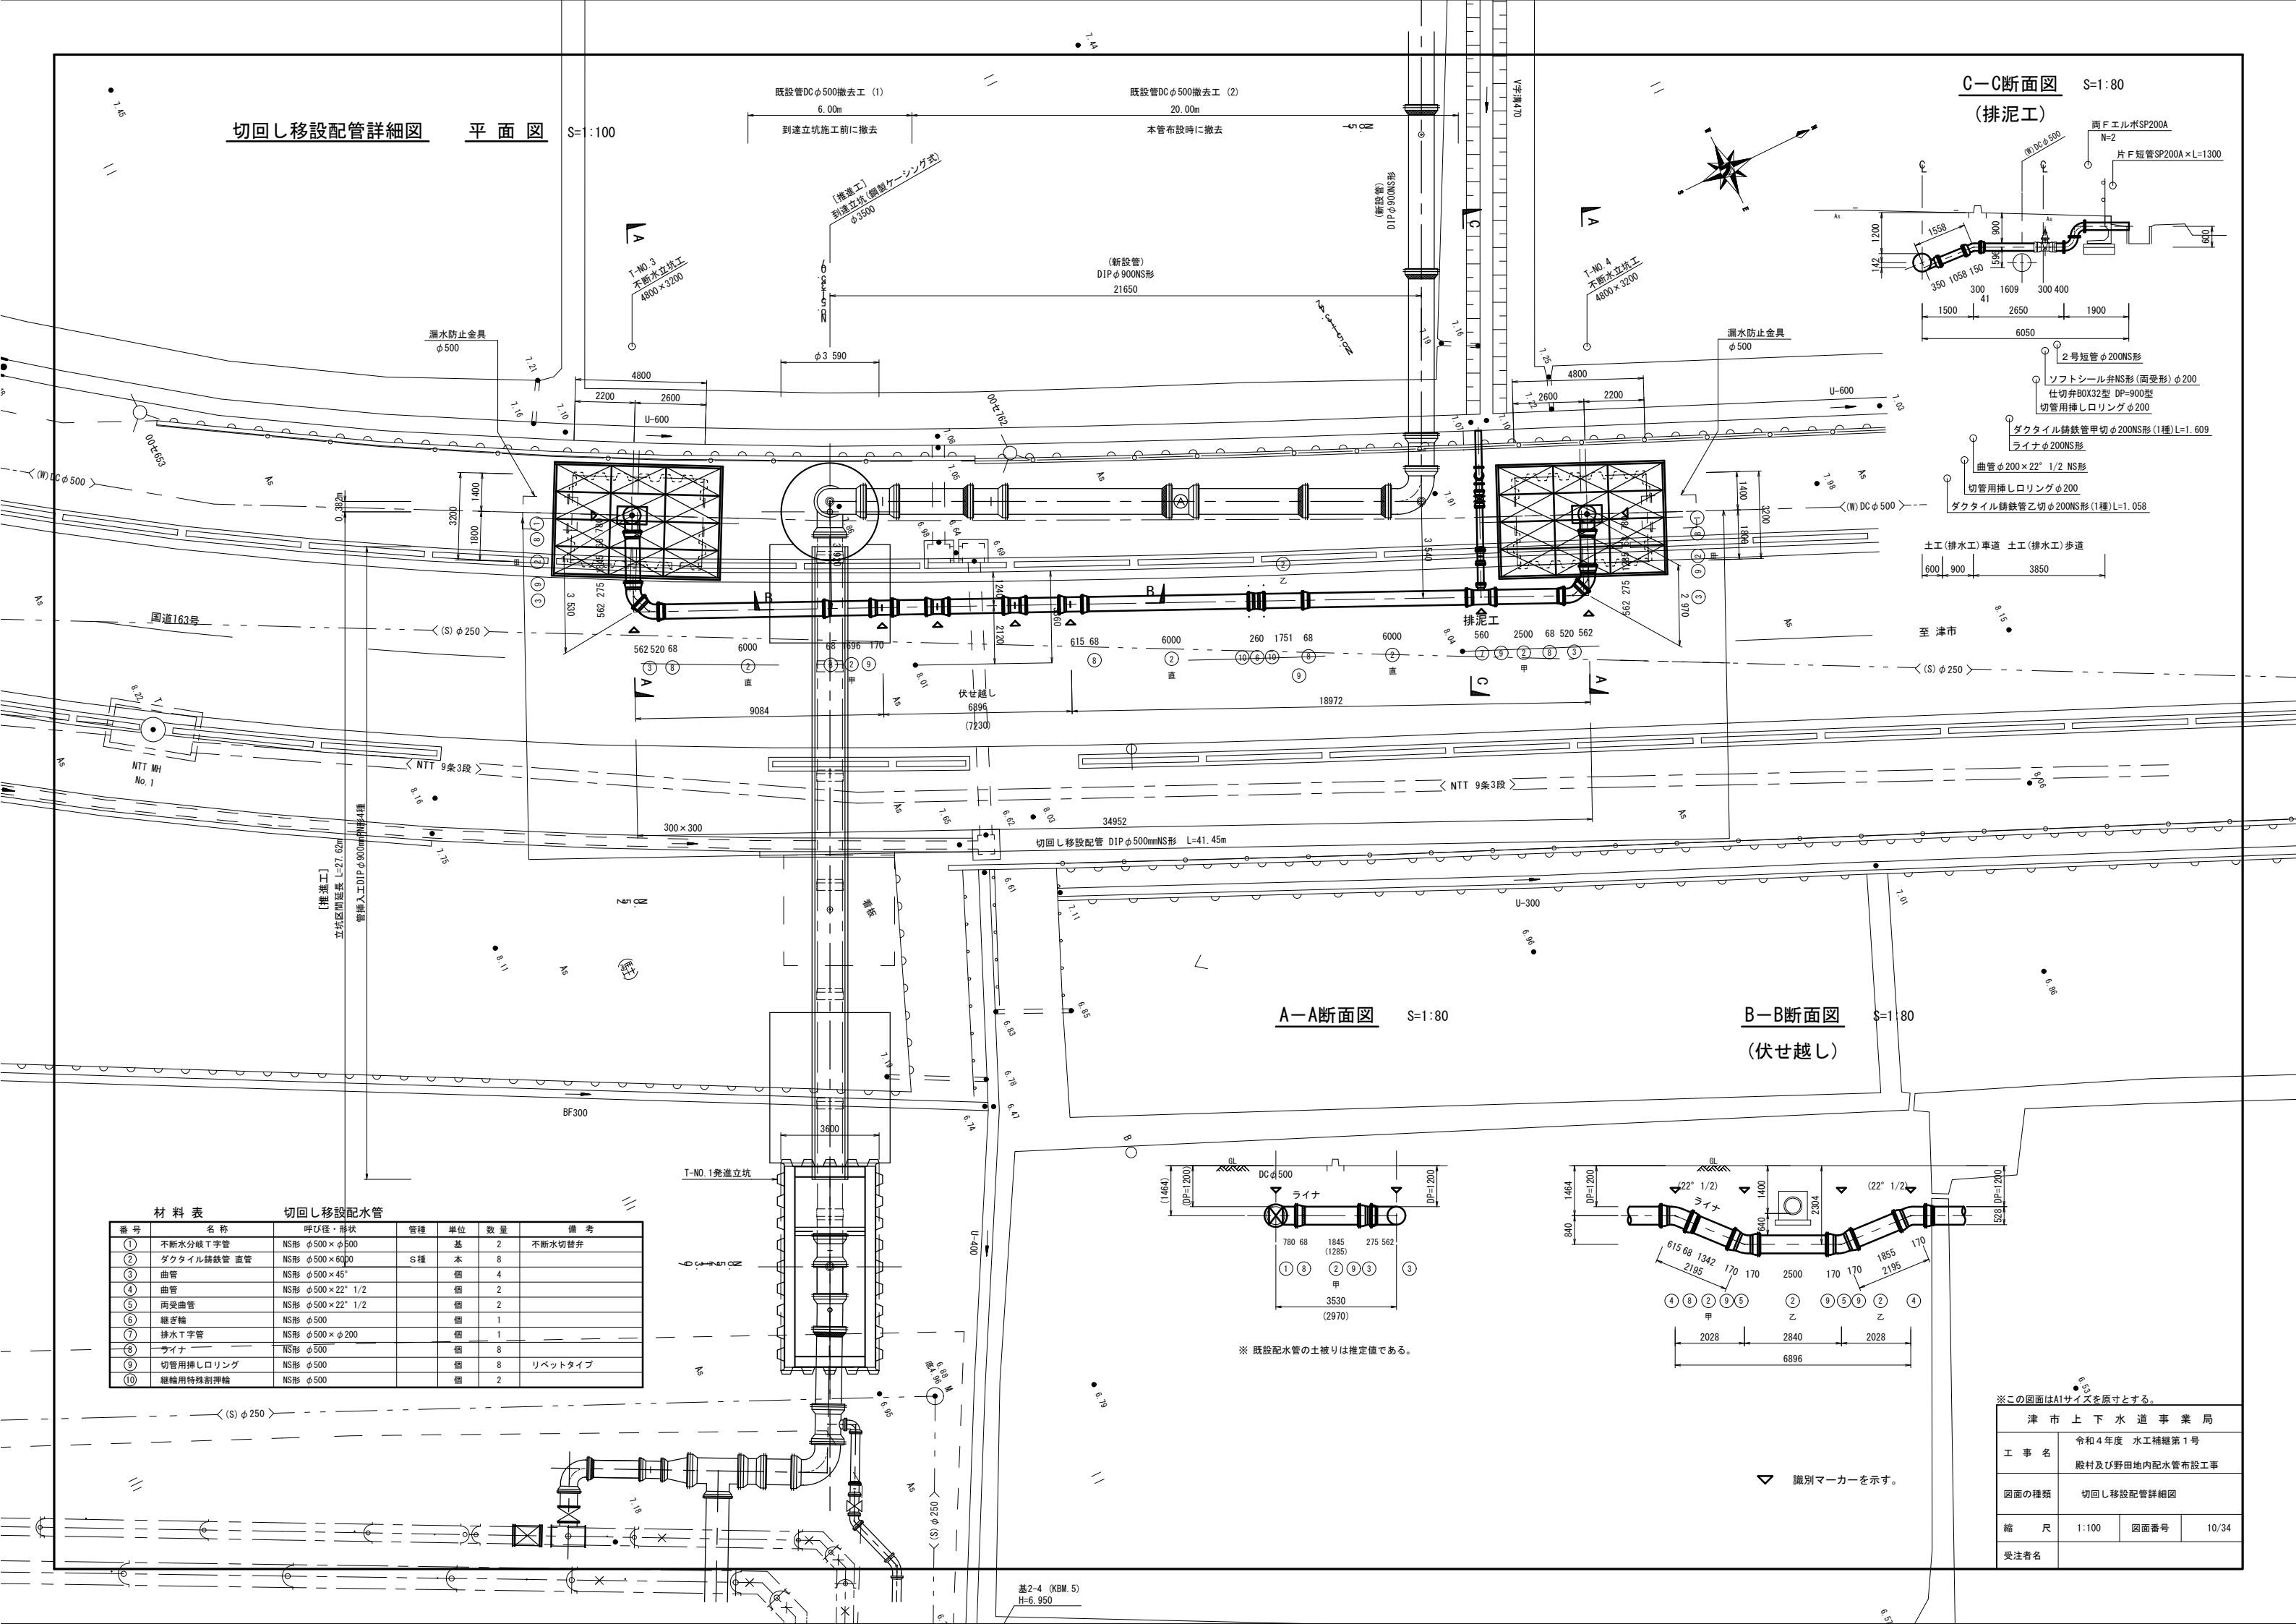


C-C断面図 (排泥工) S=1:80

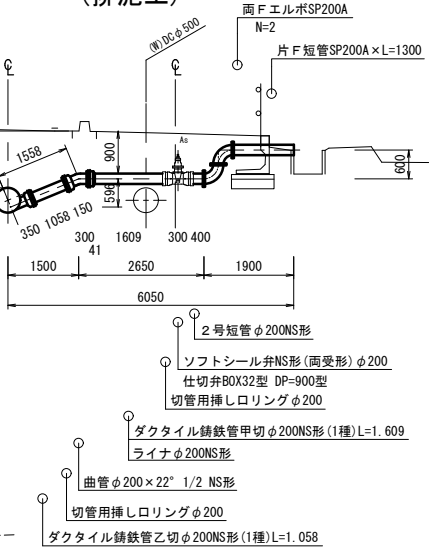

A-A断面図 S=1:80

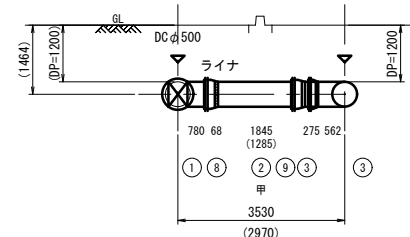

B-B断面図 (伏せ越し) S=1:80

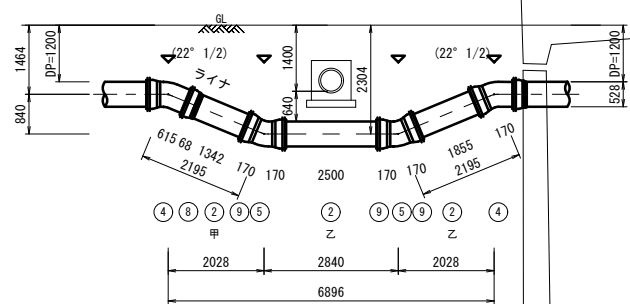

材 料 表		切回し移設配水管				
番号	名 称	呼び径・形状	管種	単位	数量	備 考
①	不排水分岐T字管	NS形 φ500×φ500		基	2	不排水切替弁
②	ダクタイル鋳鉄管 直管	NS形 φ500×6000	S種	本	8	
③	曲管	NS形 φ500×45°		個	4	
④	曲管	NS形 φ500×22° 1/2		個	2	
⑤	両受曲管	NS形 φ500×22° 1/2		個	2	
⑥	継ぎ輪	NS形 φ500		個	1	
⑦	排水T字管	NS形 φ500×φ200		個	1	
⑧	ライナ	NS形 φ500		個	8	
⑨	切管用挿しロリング	NS形 φ500		個	8	リベットタイプ
⑩	継輪用特殊割押輪	NS形 φ500		個	2	

※ 既設配水管の土被りは推定値である。


※この図面はA1サイズを原寸とする。

津市上下水道事業局			
工事名	令和4年度 水工補修第1号		
	殿村及び野田地内配水管布設工事		
図面の種類	切回し移設配管詳細図		
縮尺	1:100	図面番号	10/34
	受注者名		

第2工区 T-N0.3 T-N0.4不排水立坑仮設図 S=1:50


平面図

B

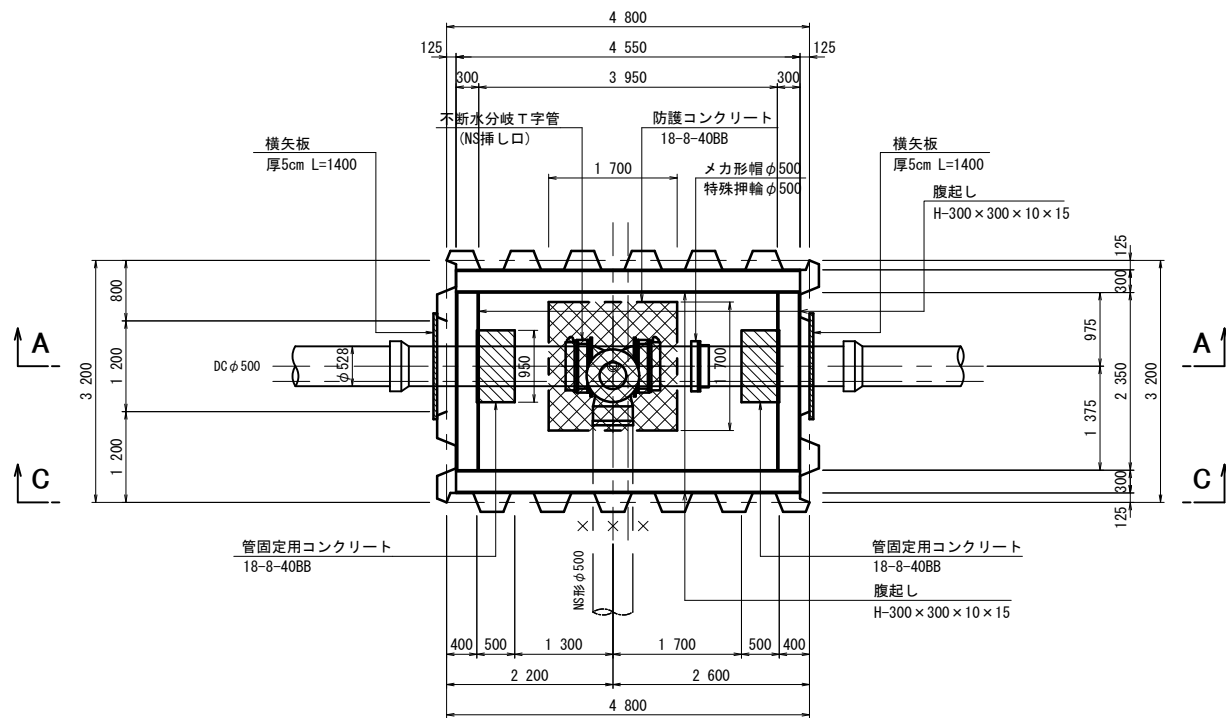


B


A-A断面図

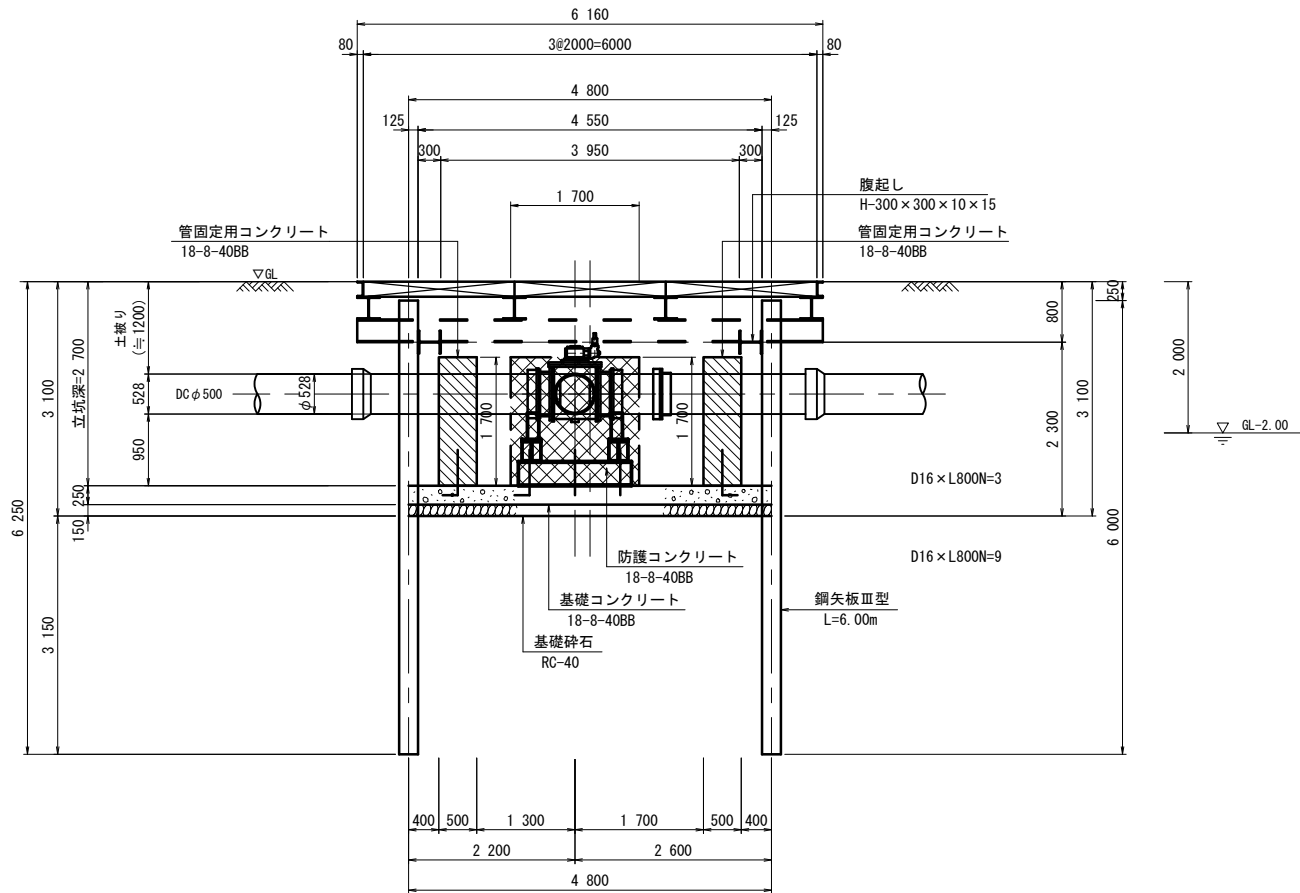


路面覆工

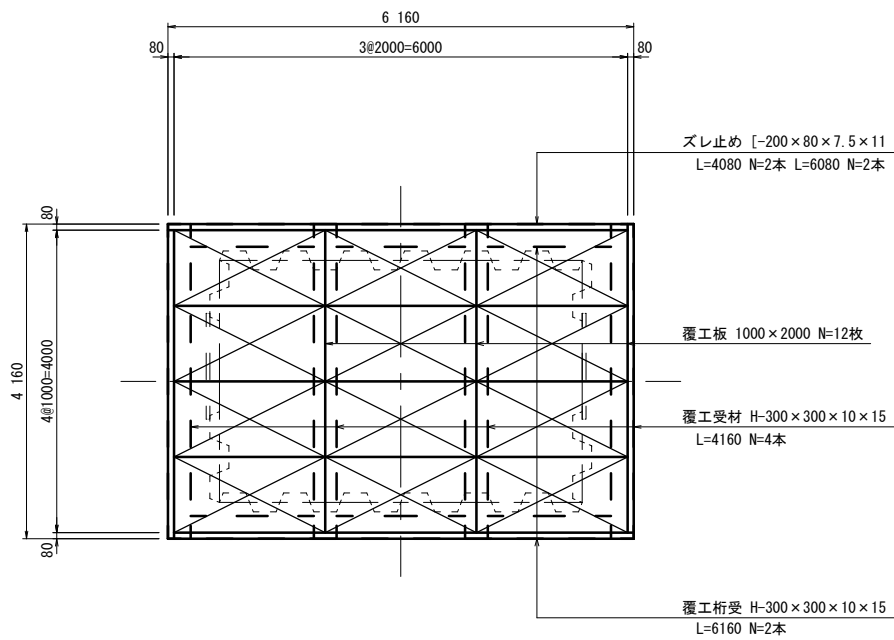


C-C断面図

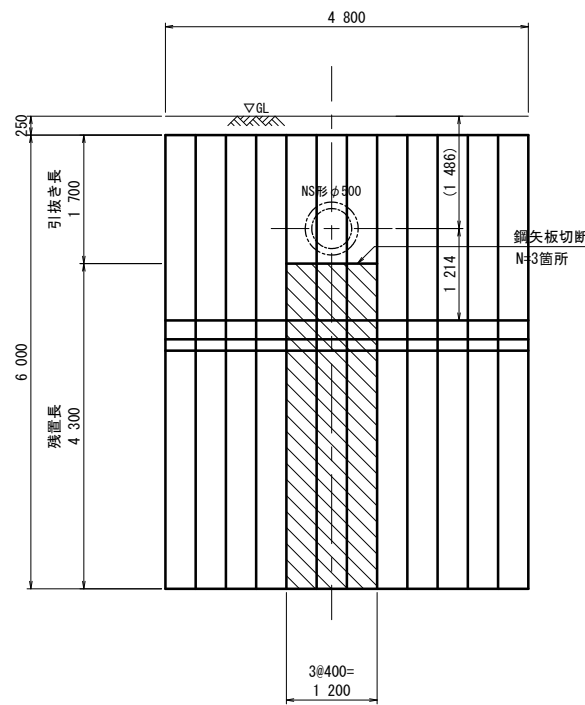

仮設支持台

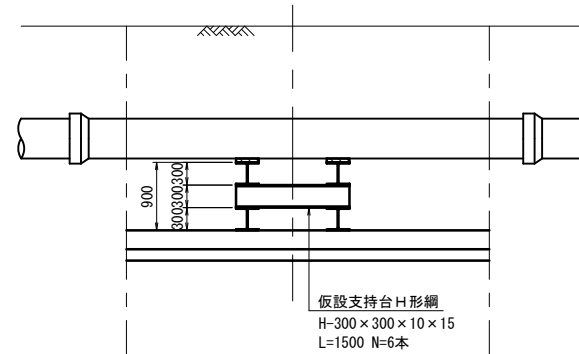

B-B断面図

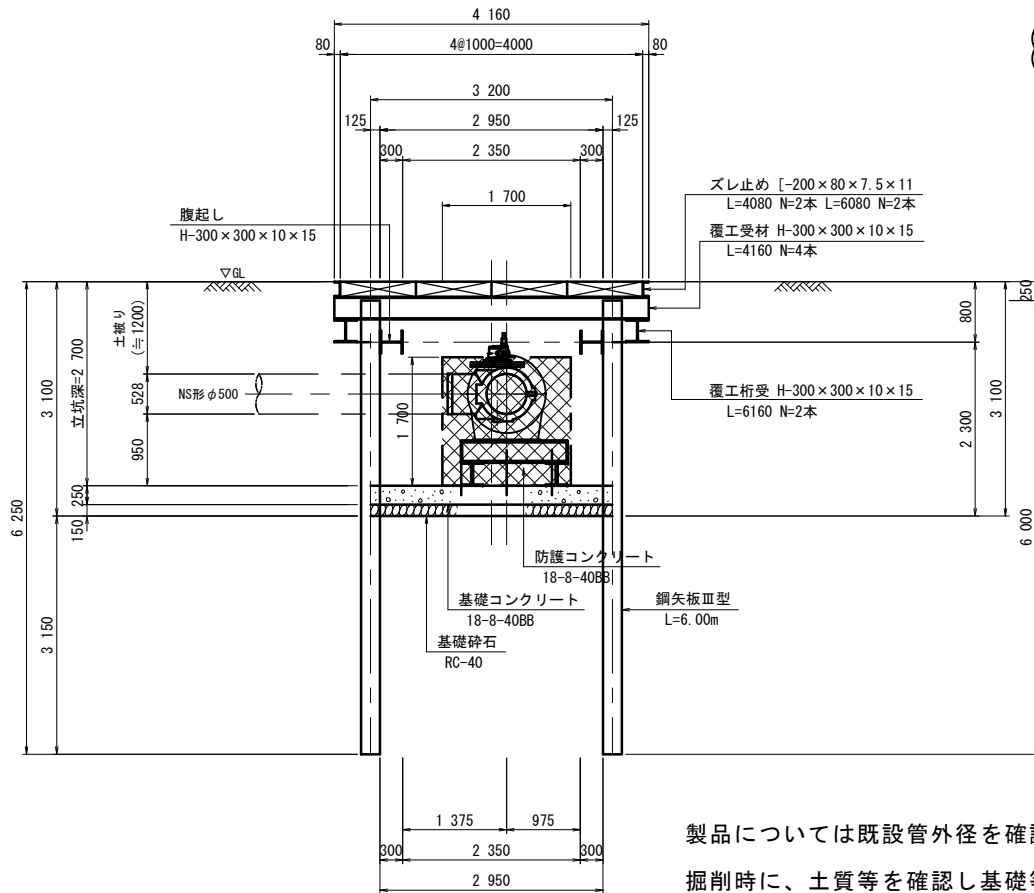

製品については既設管外径を確認し制作にあたること。
掘削時に、土質等を確認し基礎等を再協議すること。

※この図面はA1サイズを原図とする。


津 市 上 下 水 道 事 業 局			
工 事 名	令和4年度 水工補修第1号		
	殿村及び野田地内配水管布設工事		
図面の種類	T-N0.3 T-N0.4不排水立坑仮設図		
縮 尺	1:50	図面番号	11/34
受注者名			

第2工区 T-N0.3 T-N0.4不断水立坑土工図


S=1:50

T-N0.3立坑工

平面図

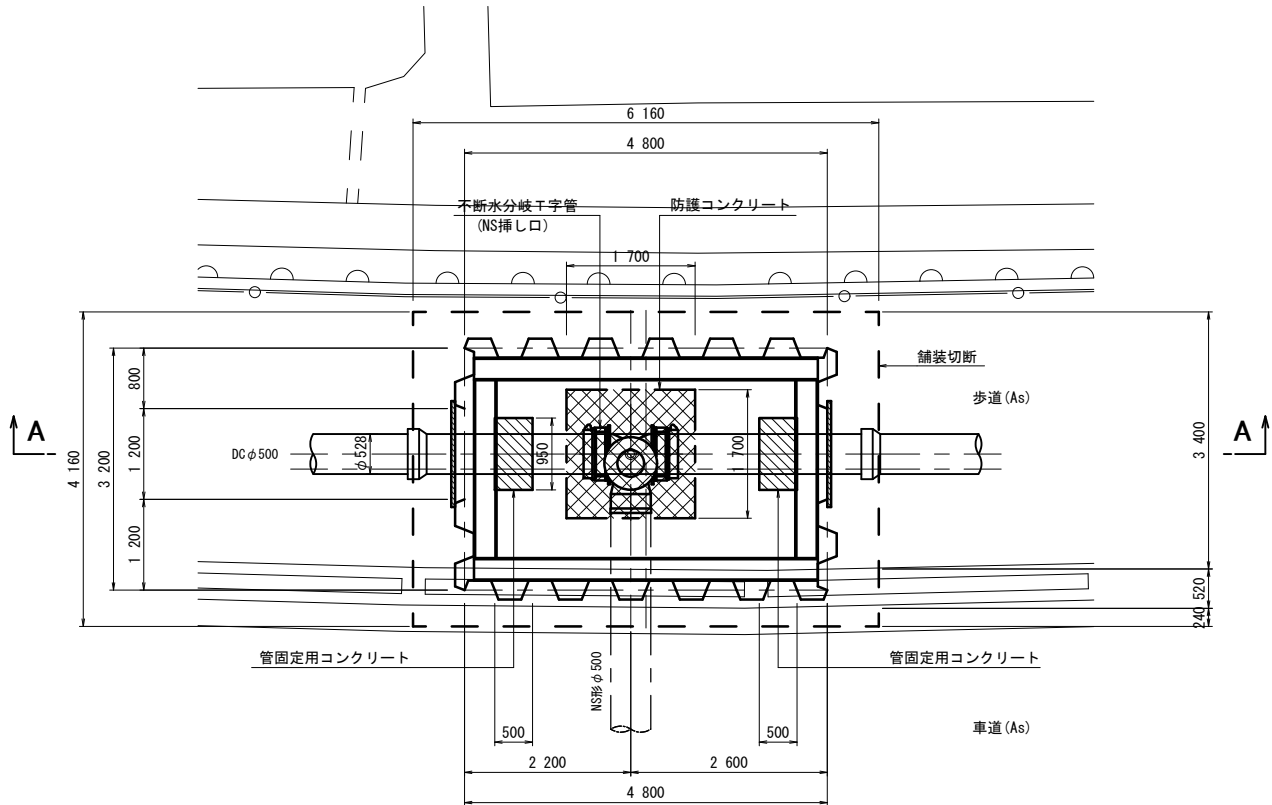


A-A断面図

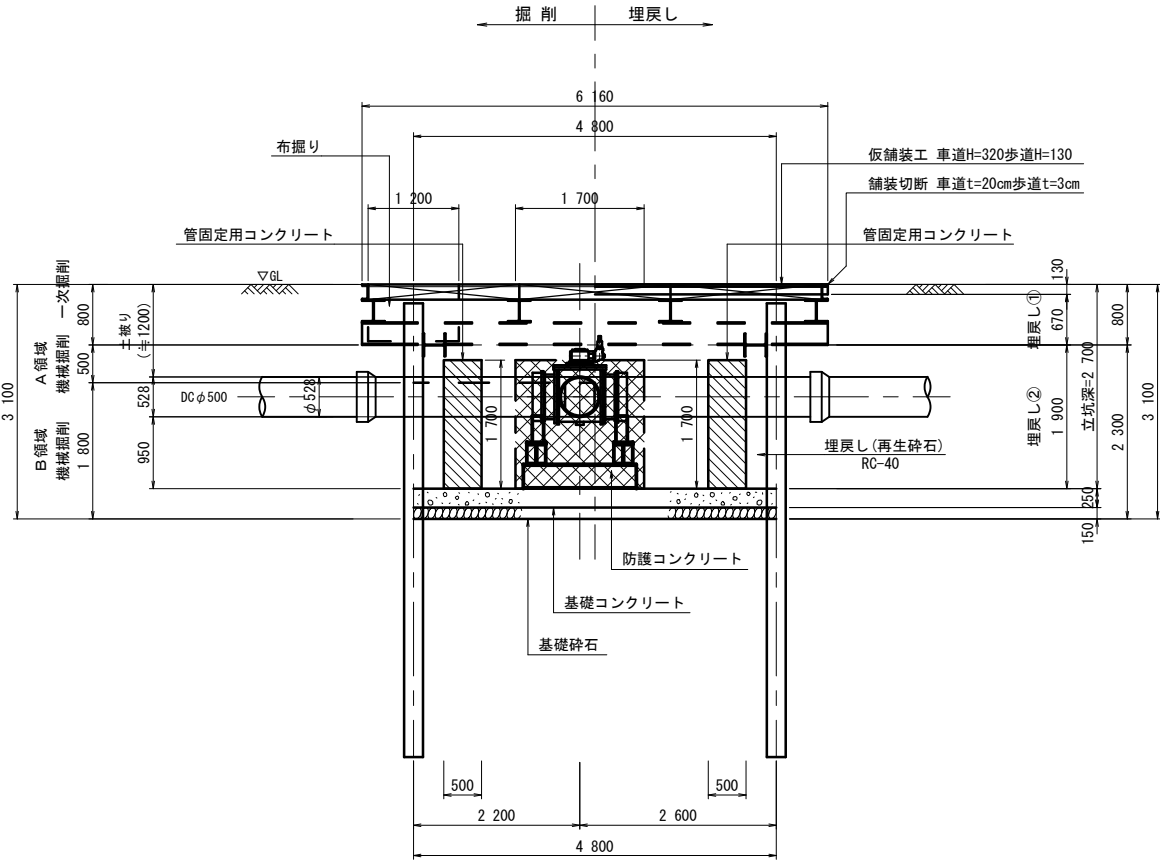


T-N0.4立坑工

平面図

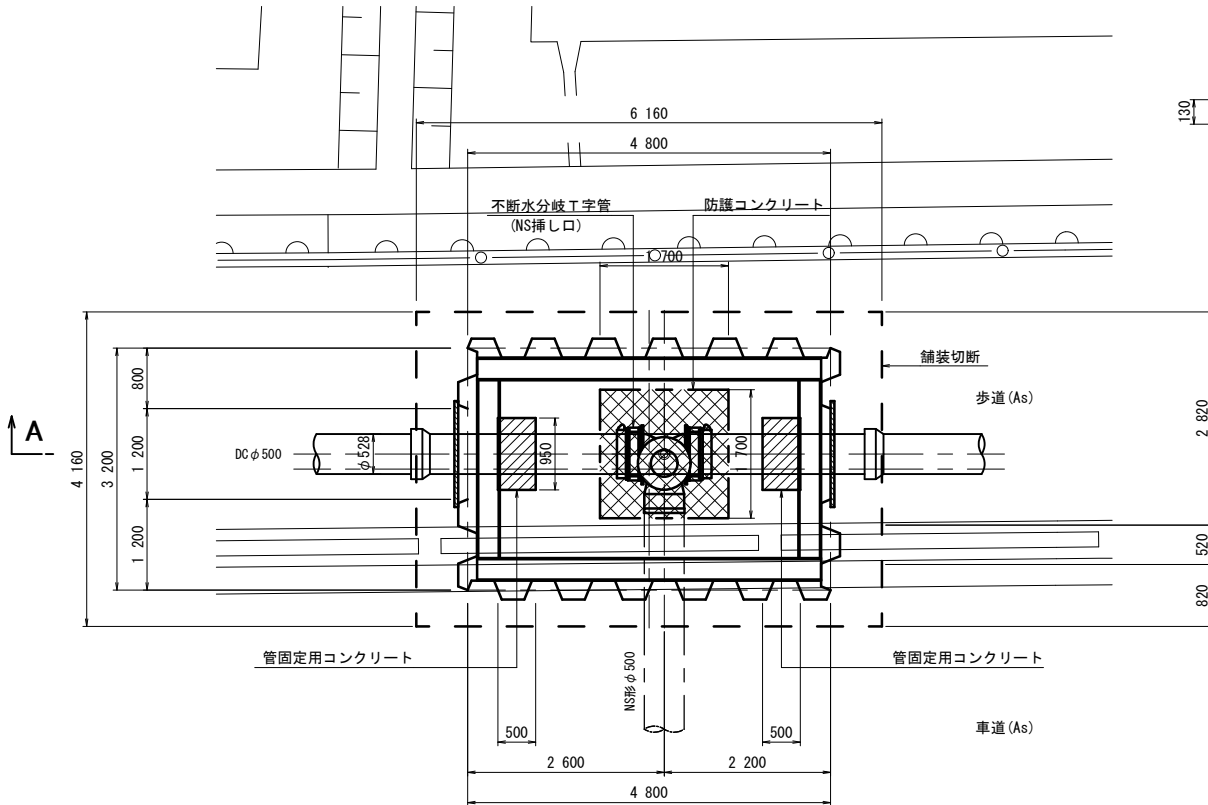


A-A断面図

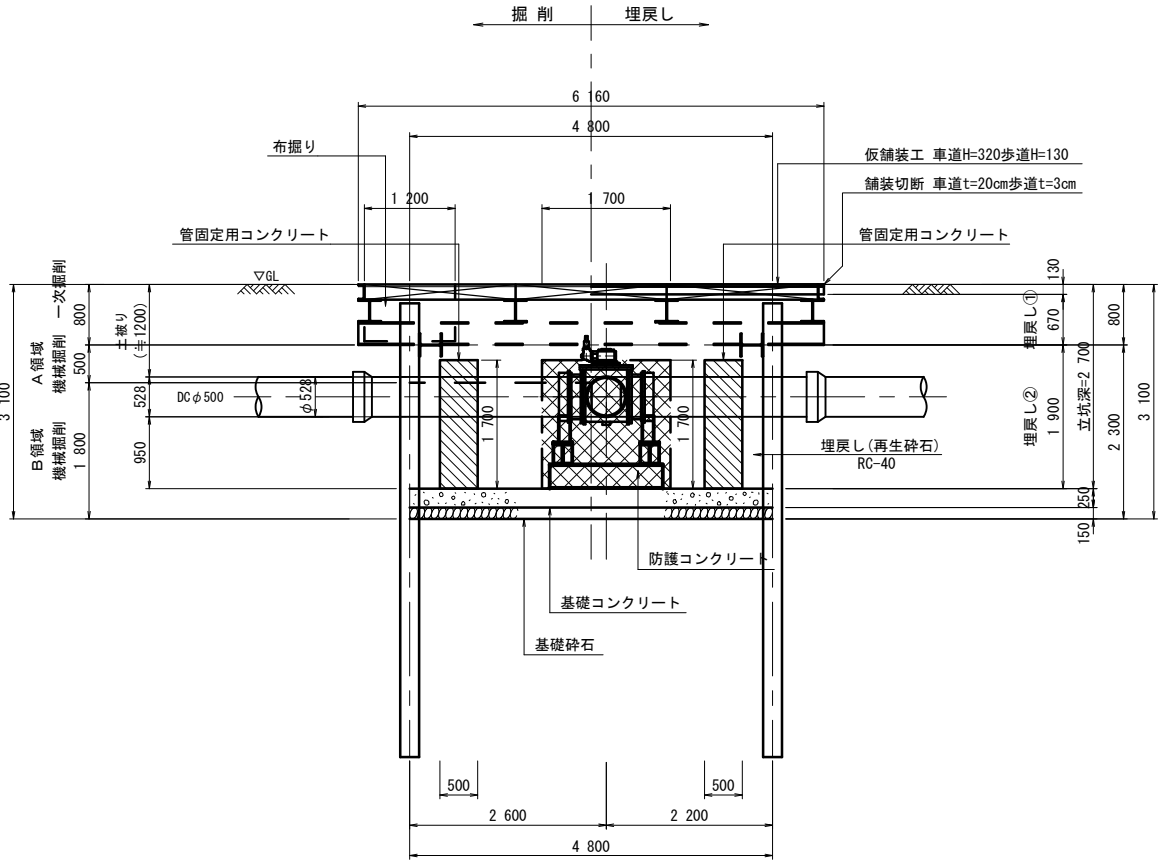


舗装構成図

国道163号 歩道

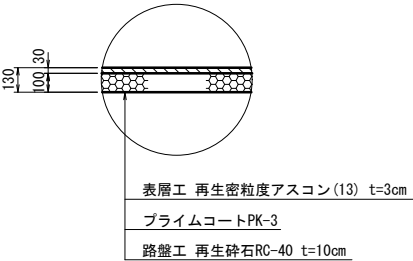

国道163号 車道

(N 6 交通)

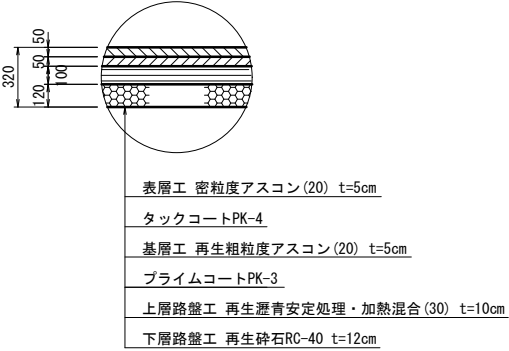

※この図面はA1サイズを原寸とする。

津市上下水道事業局			
工 事 名	令和4年度 水工補修第1号 殿村及び野田地内配水管布設工事		
図面の種類	T-N0.3 T-N0.4不断水立坑土工図		
縮 尺	1:50	図面番号	12/34
受注者名			

歩車道境界ブロック





S=1:30

平面図

S=1:200

歩車道境界ブロック (セパ)

S=1:30

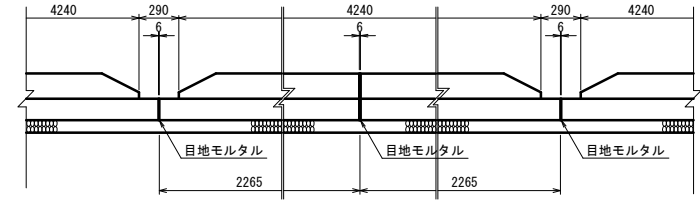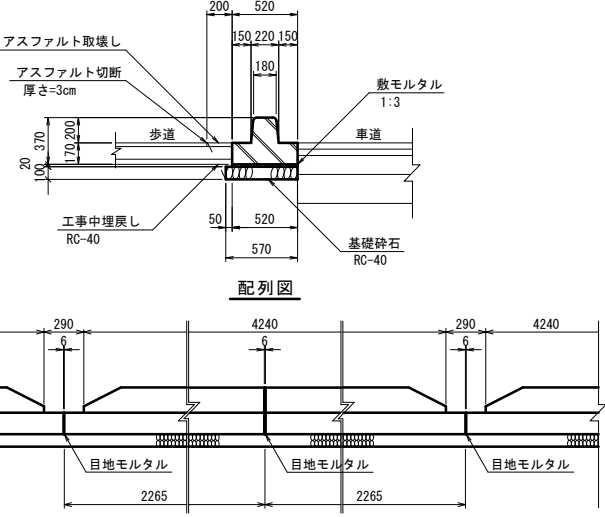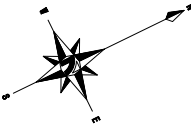
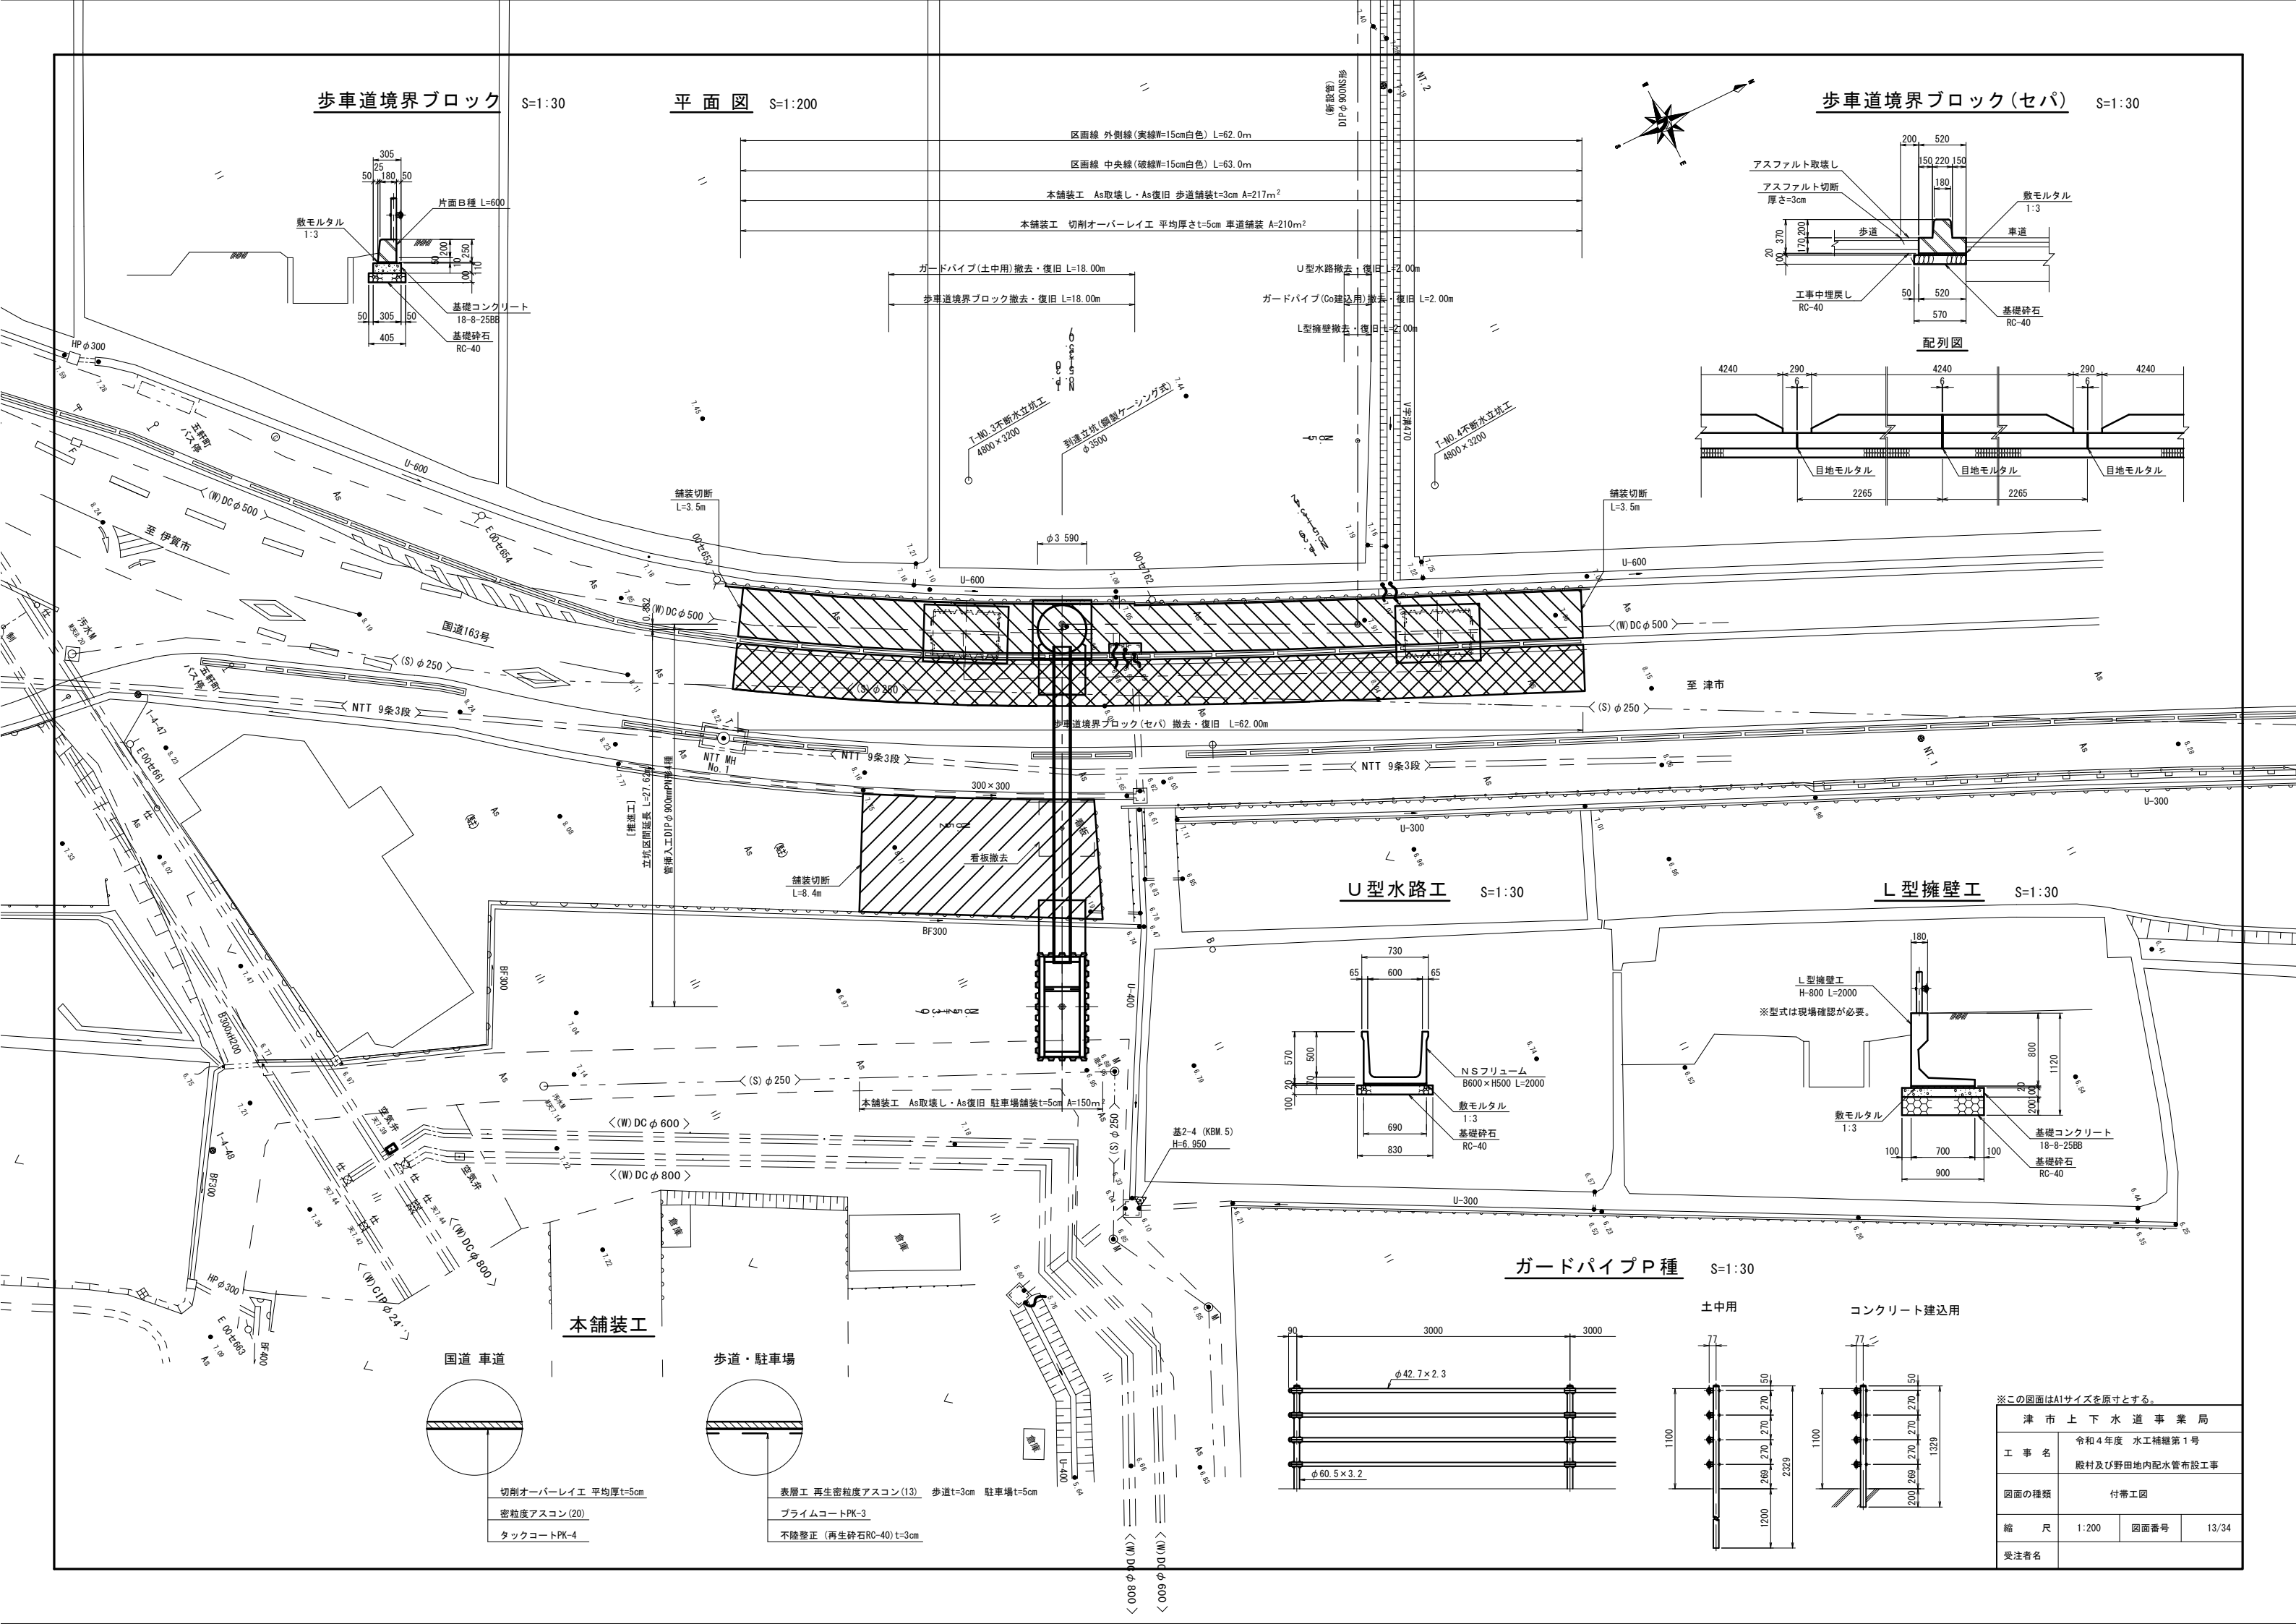


U型水路工

S=1:30


L型擁壁工

S=1:30

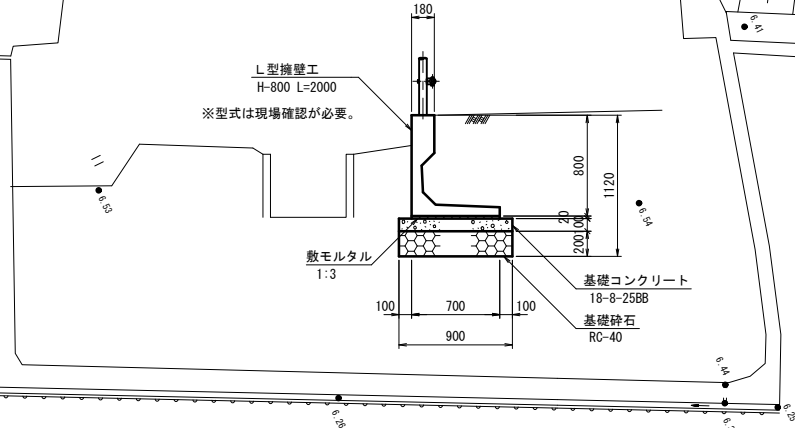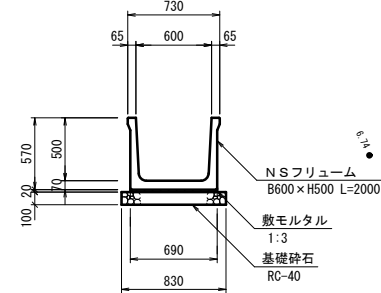



ガードパイプP種

S=1:30

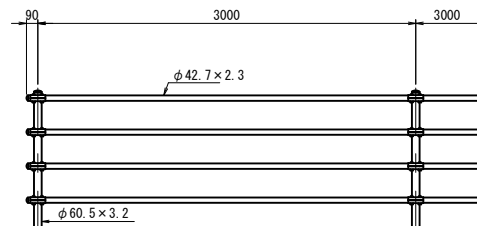

土中用

コンクリート建込用

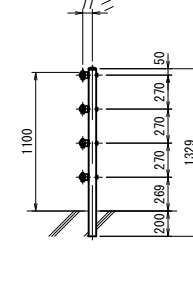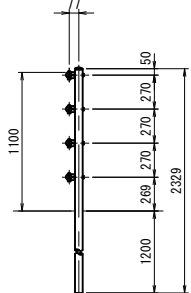


※この図面はA1サイズを原寸とする。


津 市 上 下 水 道 事 業 局			
工 事 名	令和4年度 水工補修第1号		
	殿村及び野田地内配水管布設工事		
図面の種類	付帯工図		
縮 尺	1:200	図面番号	13/34
受注者名			

本舗装工

歩道・駐車場

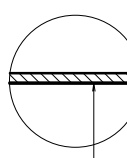


切削オーバーレイ 平均厚t=5cm
密粒度アスコン (20)
タックコートPK-4

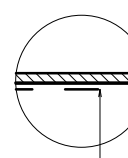

表層工 再生密粒度アスコン (13) 歩道t=3cm 駐車場t=5cm
プライムコートPK-3
不陸整正 (再生砕石RC-40)t=3cm

第2工区 土工標準図(1) S=1:30

国道163号 歩道
軽量鋼矢板建込土工図

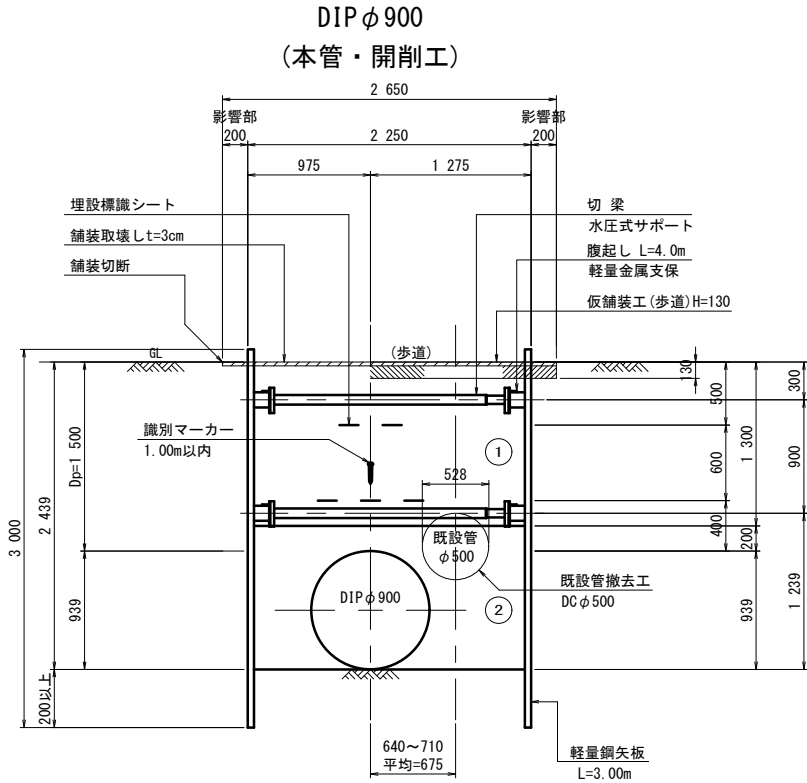


Dp=1500

掘削	5.20
埋戻し(再生砕石 RC-40)	2.63
埋戻し(埋戻し用砂)	1.87

- ① 再生砕石 RC-40
② 埋戻し用砂


国道163号 車道
軽量鋼矢板建込土工図

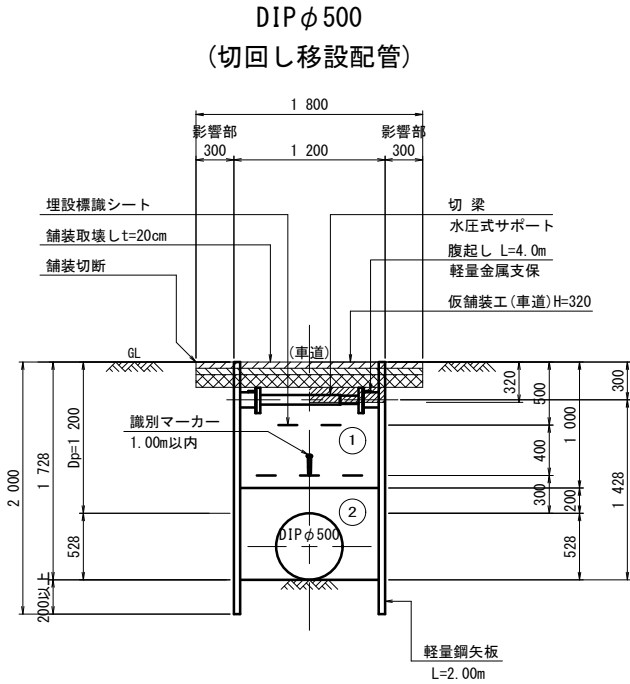

Dp=1200

掘削	1.83
埋戻し(再生砕石 RC-40)	0.82
埋戻し(埋戻し用砂)	0.65

国道163号 車道・歩道
軽量鋼矢板建込土工図

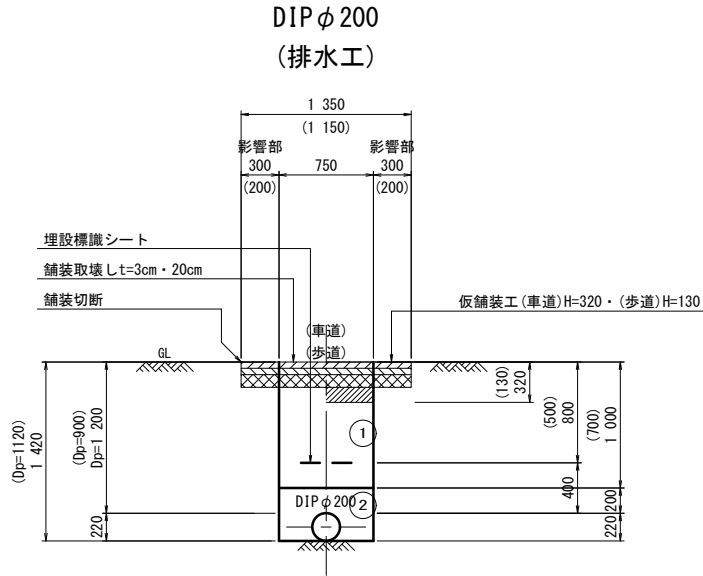

() 内は歩道を示す。


Dp=1200 (車道)

掘削	0.92
埋戻し(再生砕石 RC-40)	0.51
埋戻し(埋戻し用砂)	0.28

Dp=900 (歩道)

掘削	0.82
埋戻し(再生砕石 RC-40)	0.43
埋戻し(埋戻し用砂)	0.28


国道163号 歩道
軽量鋼矢板建込土工図

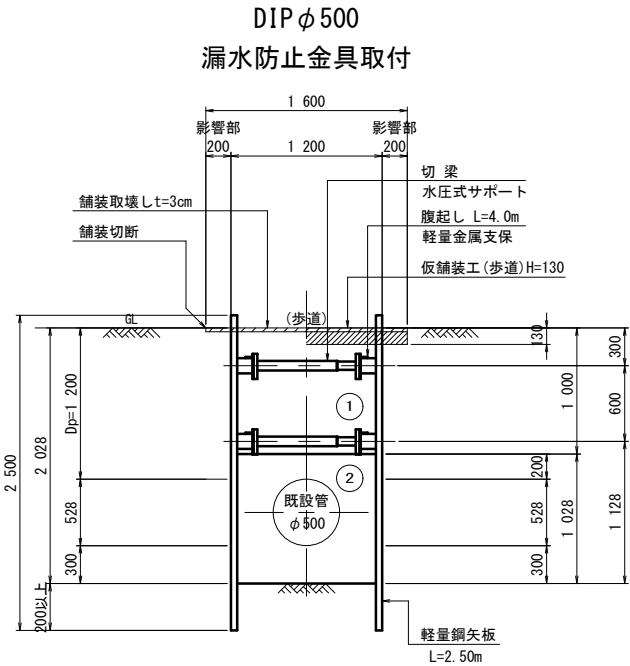


Dp=1200

掘削	2.18
埋戻し(再生砕石 RC-40)	1.04
埋戻し(埋戻し用砂)	1.01

平面図

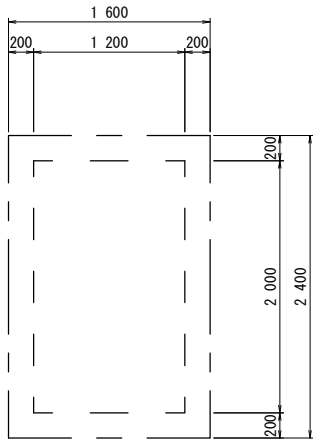

国道163号 歩道
軽量鋼矢板建込土工図

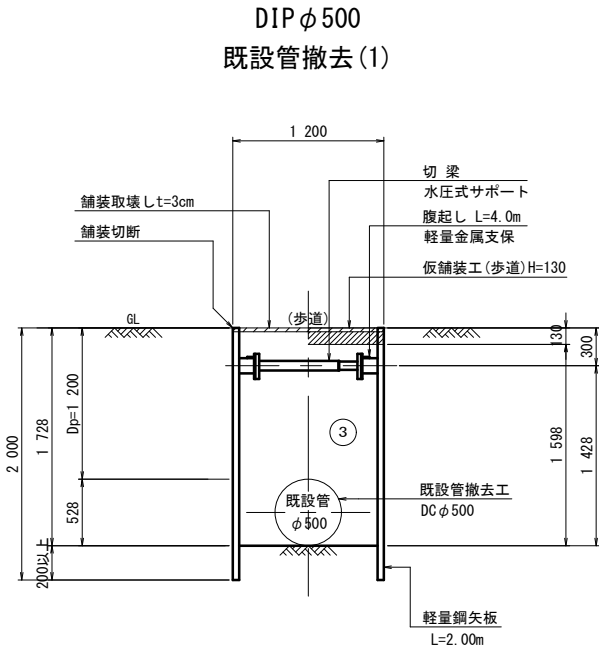


Dp=1200

掘削	1.82
埋戻し(在来土)	1.92
不足土(流用土)	0.10

- ③ 在来土


舗装構成図

国道163号 車道
(N6交通)

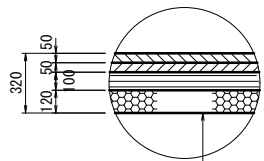

表層工	密粒度アスコン(20)	t=5cm
タックコート	PK-4	
基層工	再生粗粒度アスコン(20)	t=5cm
プライムコート	PK-3	
上層路盤工	再生瀝青安定処理・加熱混合(30)	t=10cm
下層路盤工	再生砕石RC-40	t=12cm

国道163号 歩道

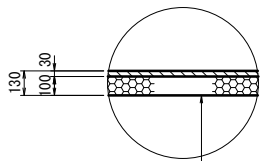


表層工	再生密粒度アスコン(13)	t=3cm
プライムコート	PK-3	
路盤工	再生砕石RC-40	t=10cm

※この図面はA1サイズを原寸とする。

津市上下水道事業局			
工事名	令和4年度 水工補修第1号		
	殿村及び野田地内配水管布設工事		
図面の種類	土工標準図(1)		
縮尺	1:30	図面番号	14/34
受注者名			


平面图 S=1:200

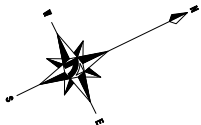

※この図面はA1サイズを原寸とする。


津 市 上 下 水 道 事 業 局			
工 事 名	令和4年度 水工補繕第1号 殿村及び野田地内配水管布設工事		
図面の種類	推進発進基地ヤード図		
縮 尺	1:200	図面番号	15/34
受注者名			

平面図 S=1:200

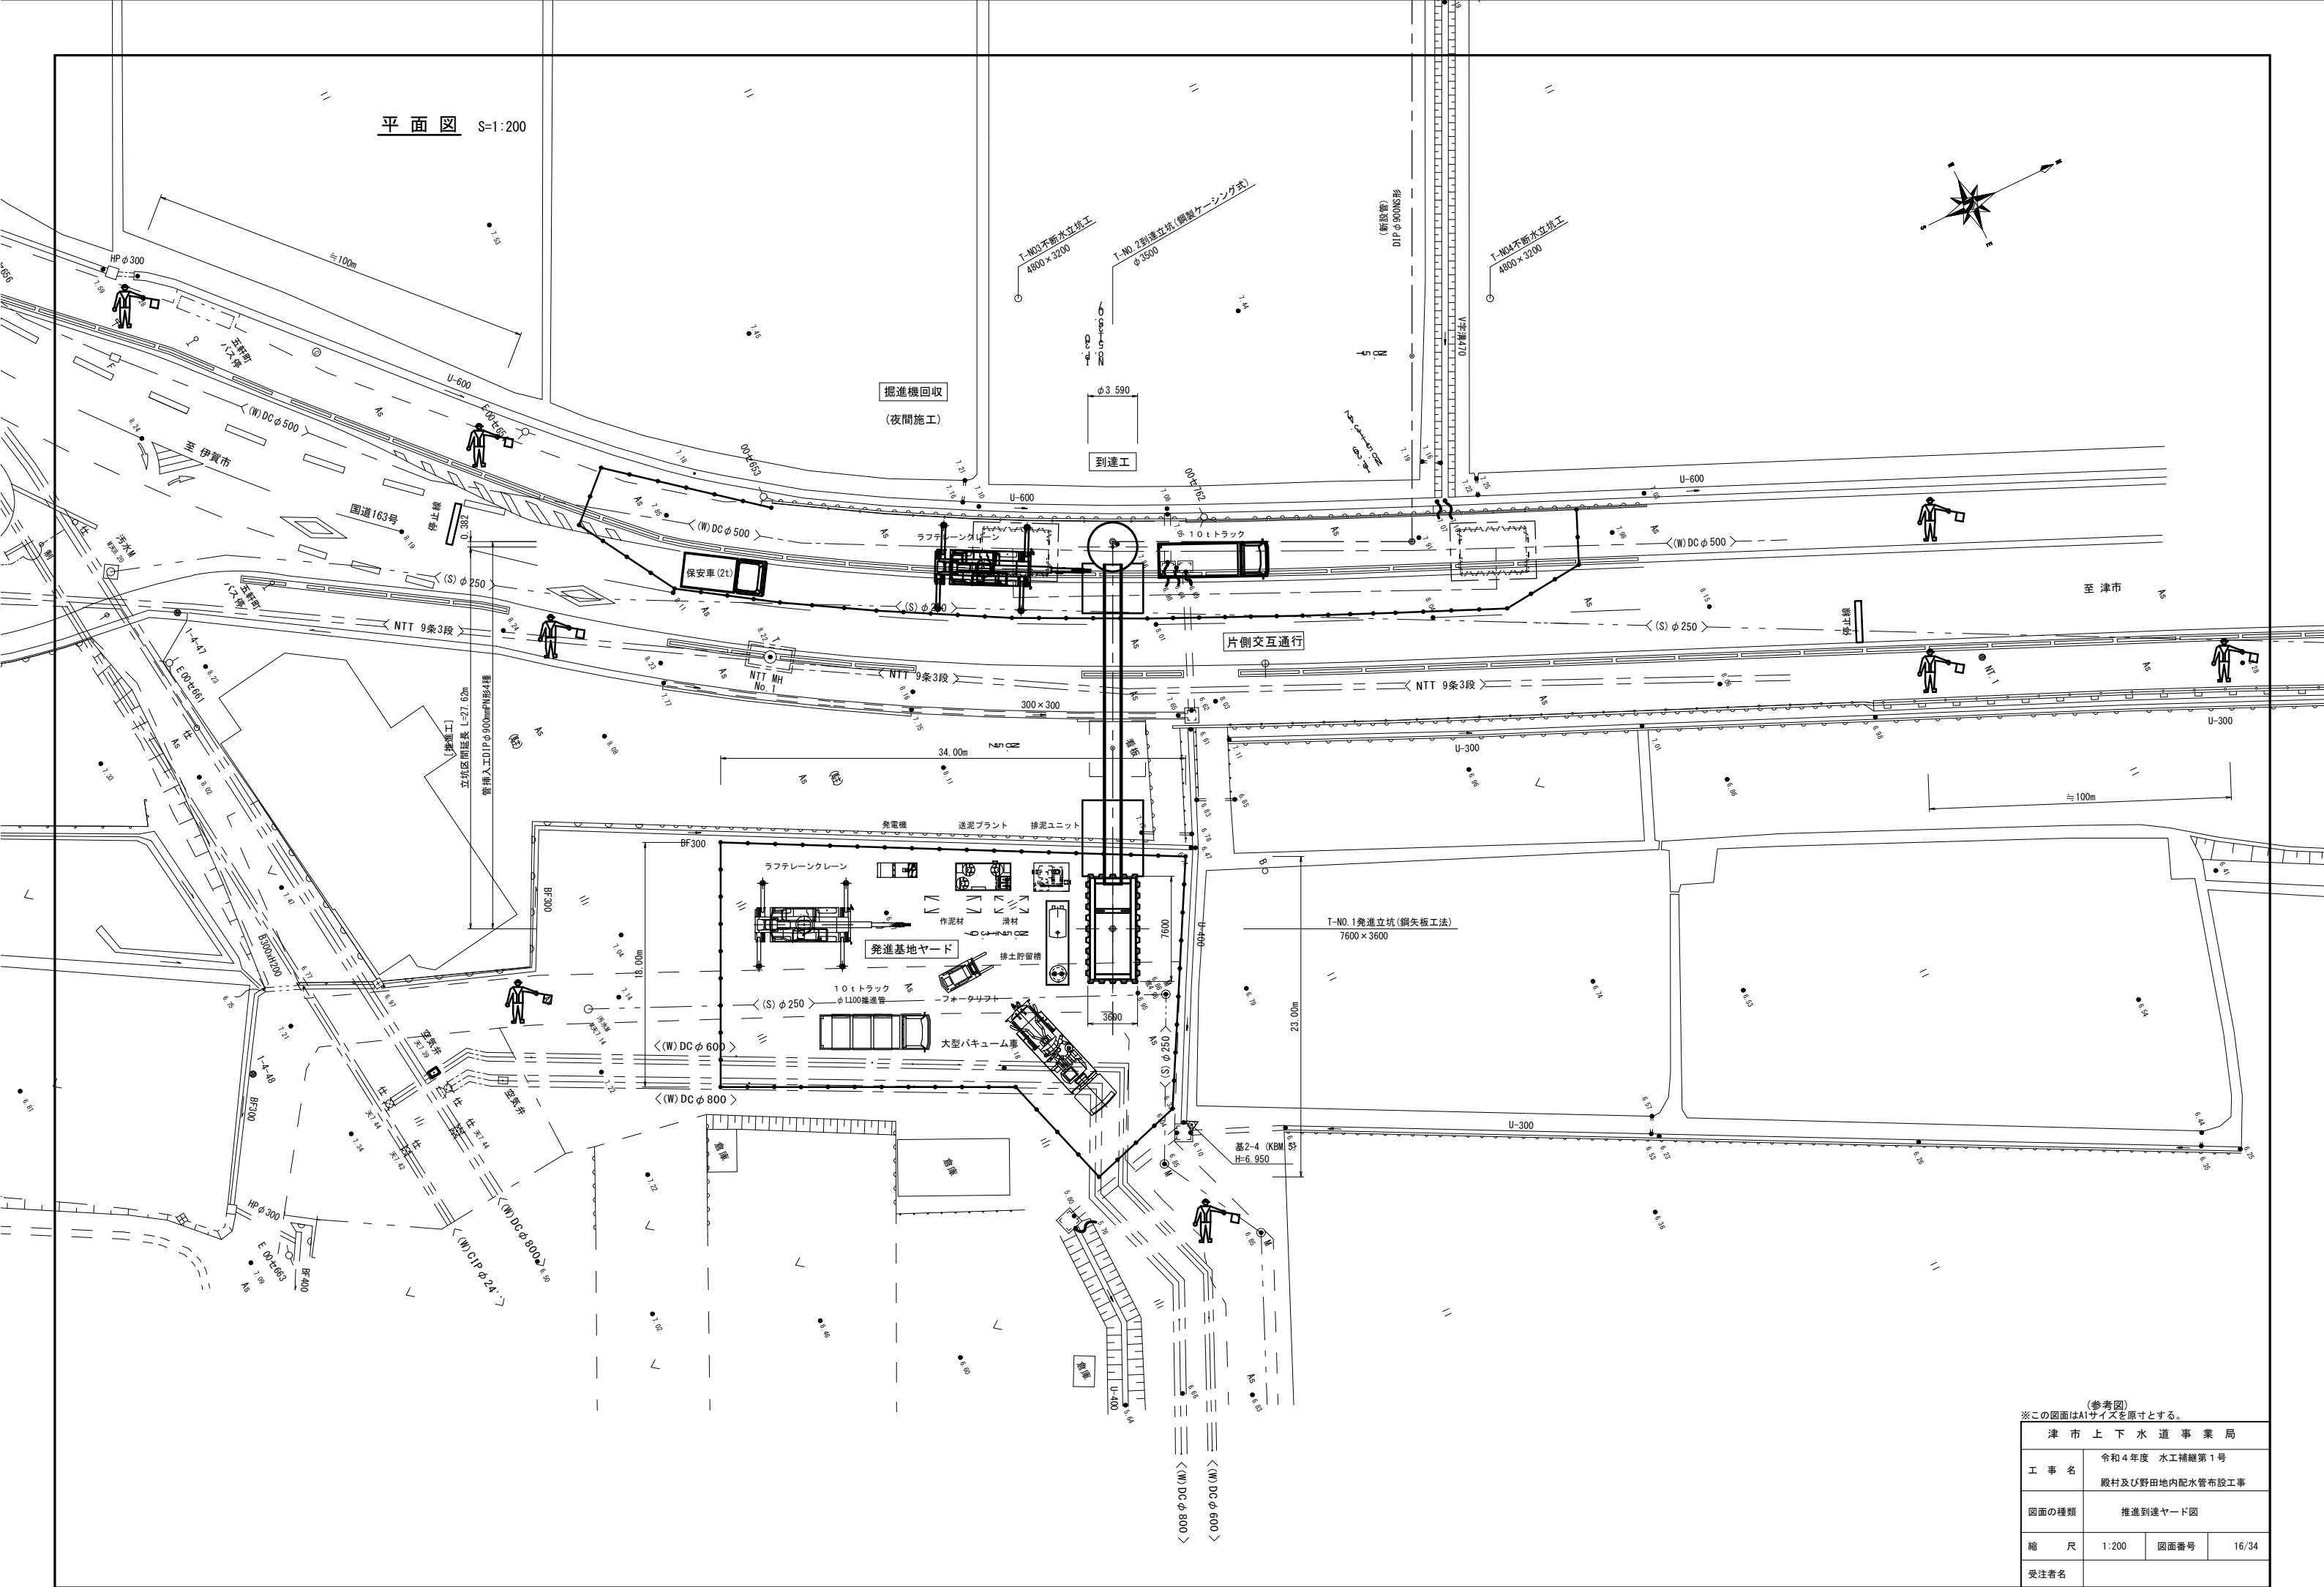


(参考図)
※この図面はA1サイズを原寸とする。

津 市 上 下 水 道 事 業 局			
工 事 名	令和4年度 水工補綴第1号		
	殿村及び野田地内配水管布設工事		
図面の種類	推進到達ヤード図		
縮 尺	1:200	図面番号	16/34
受注者名			

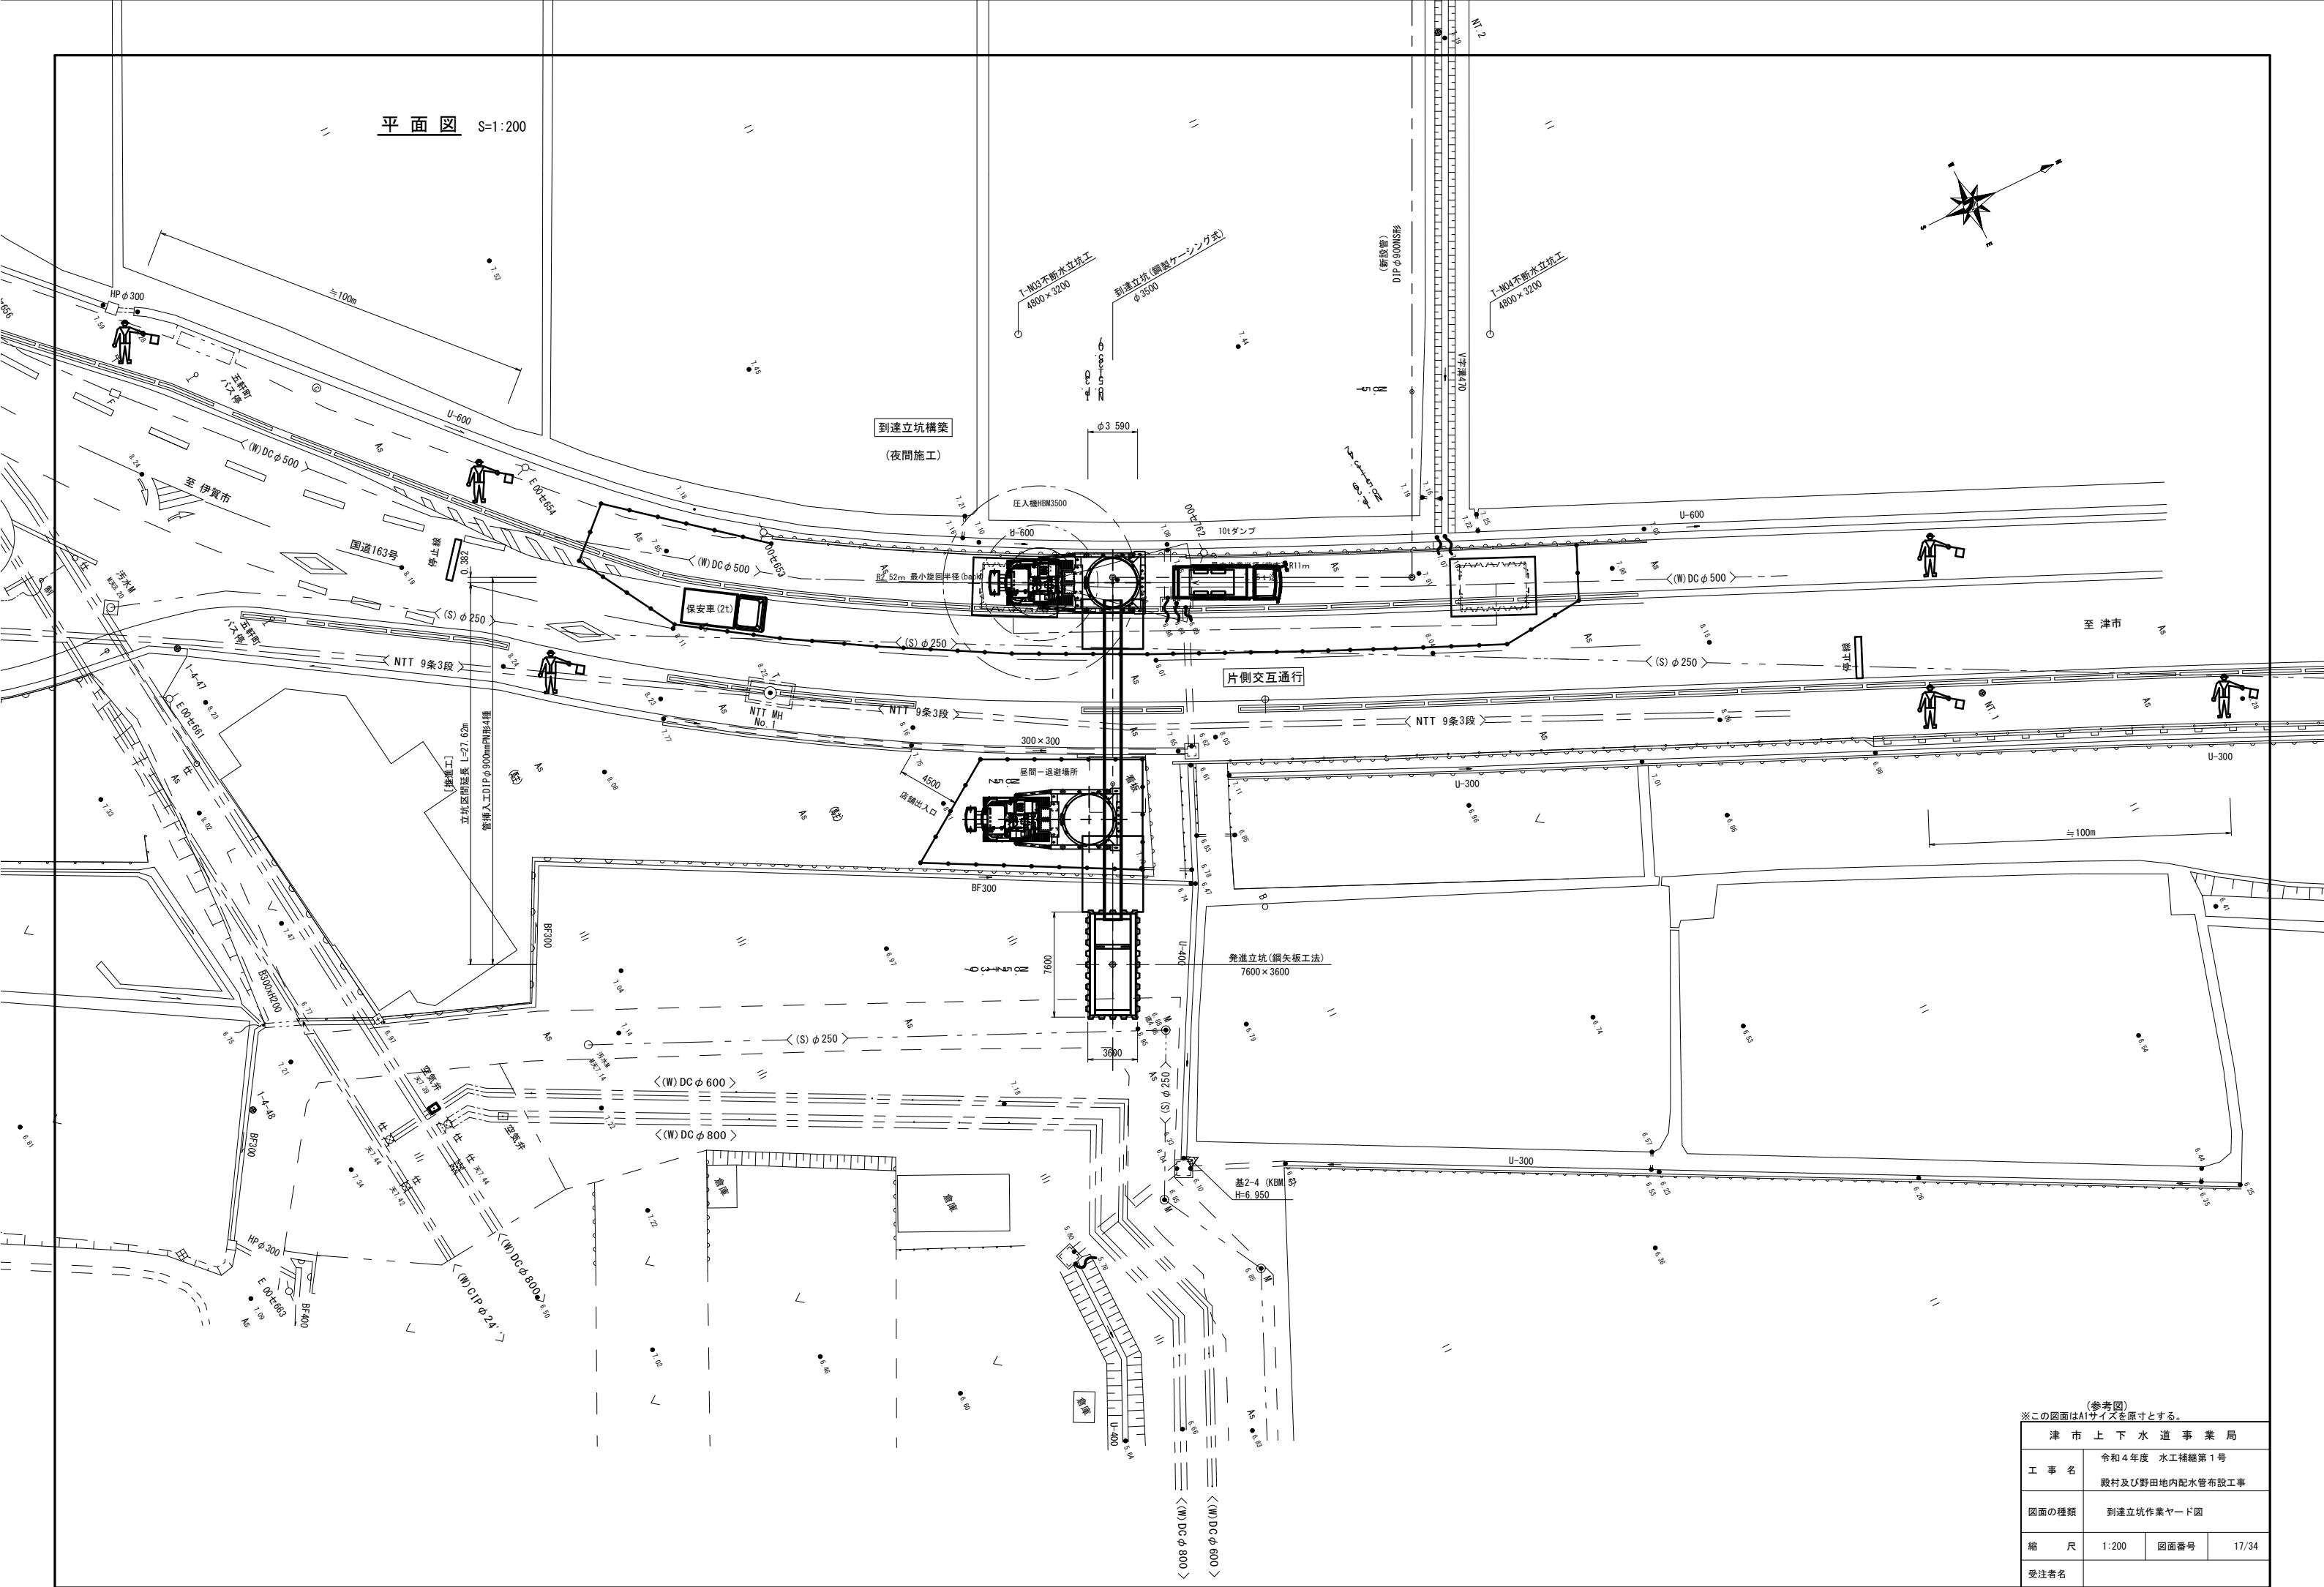


(参考図) ※この図面はA1サイズを原寸とする。			
津 市 上 下 水 道 事 業 局			
工 事 名	令和4年度 水工補修第1号 殿村及び野田地内配水管布設工事		
図面の種類	到達立坑作業ヤード図		
縮 尺	1:200	図面番号	17/34
受注者名			


B-B断面図 S=1:80 配管詳細図(その2) 平面図 S=1:100

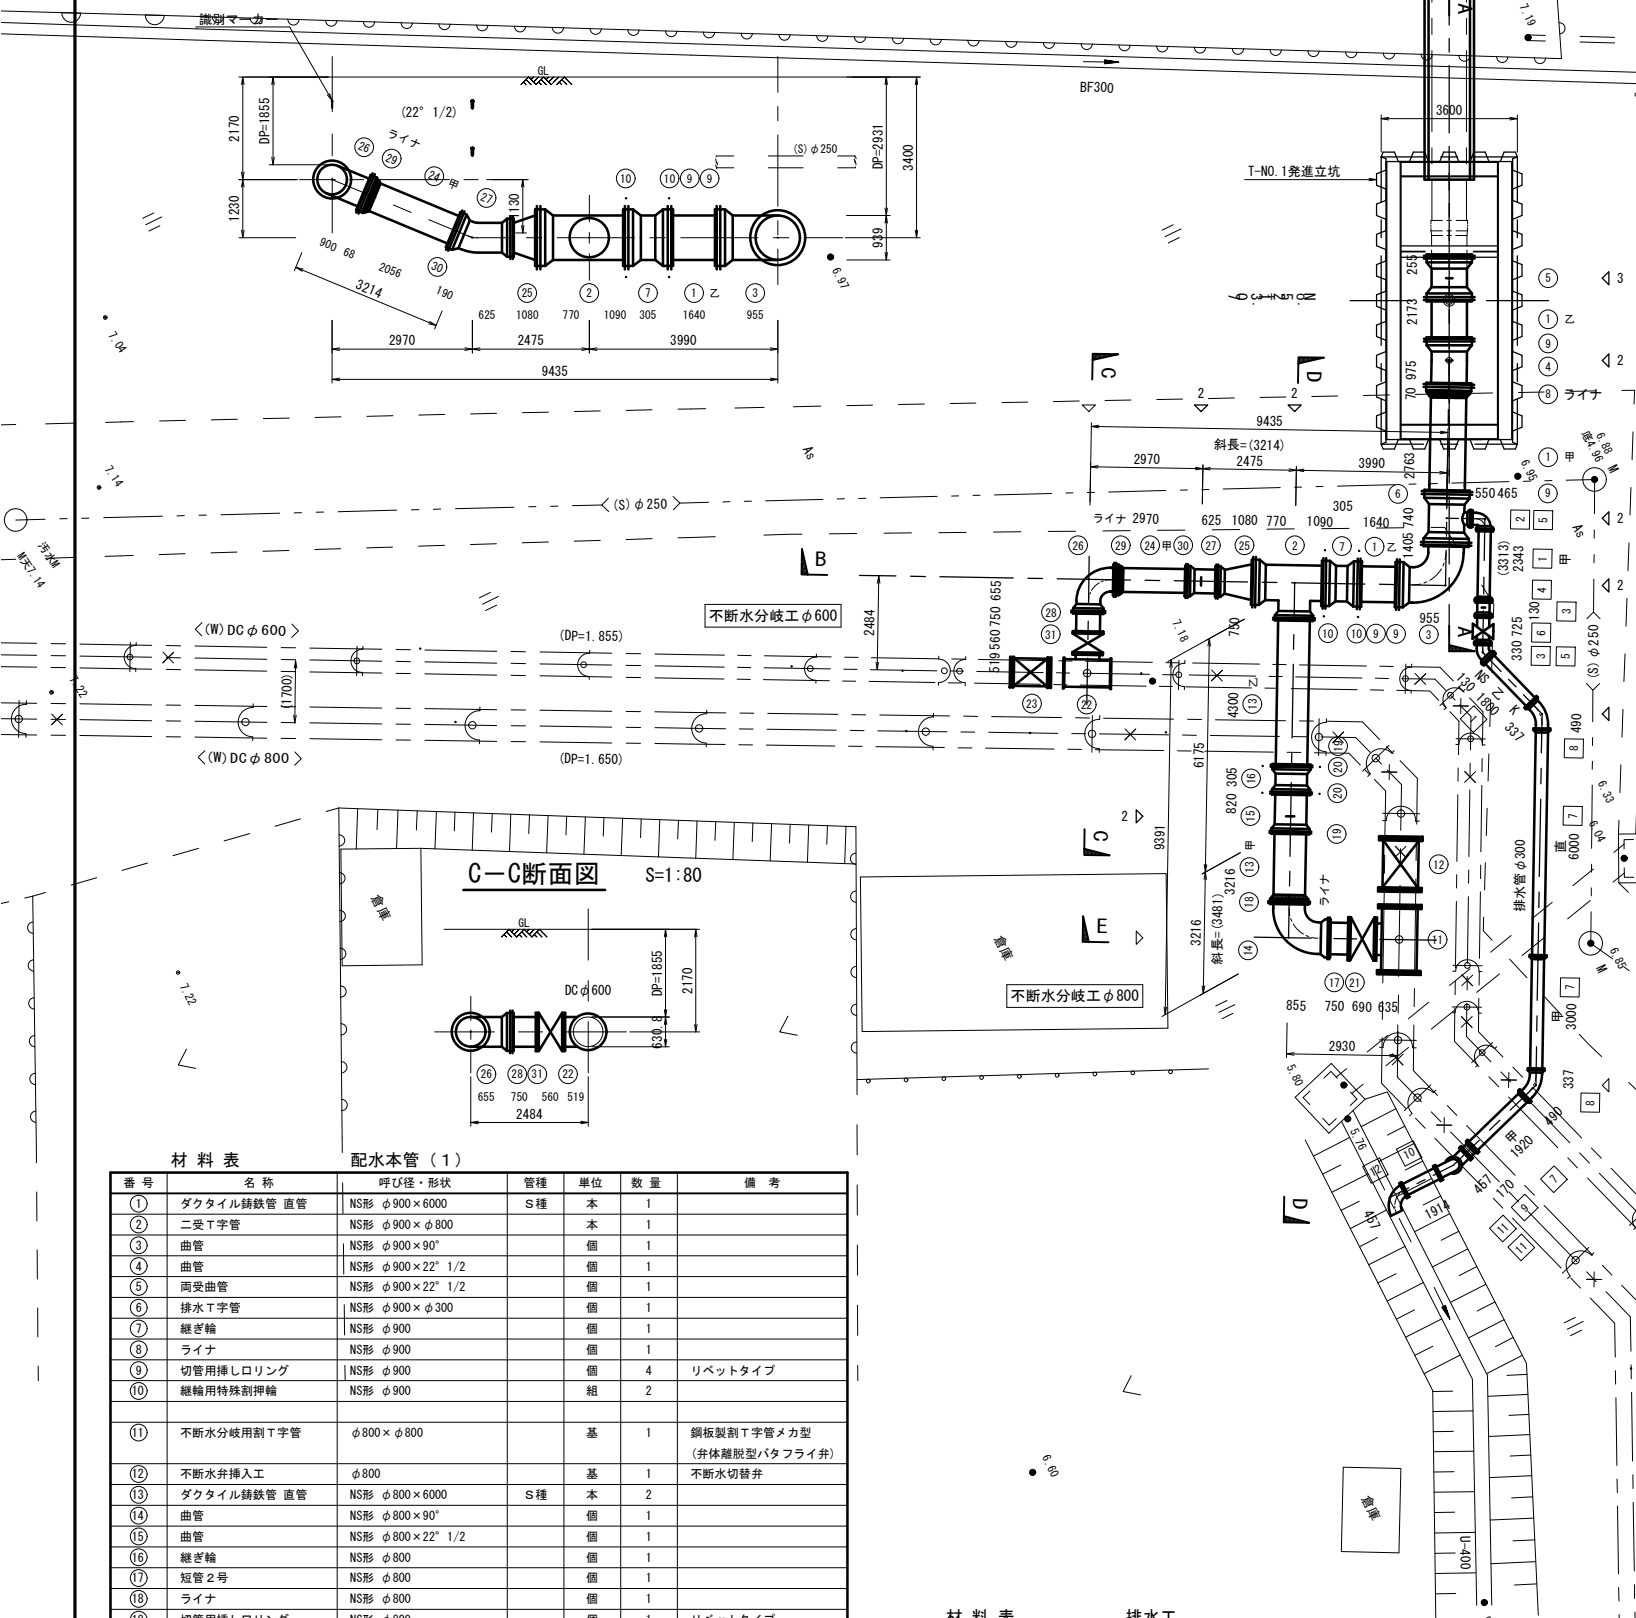


A-A断面図 S=1:80

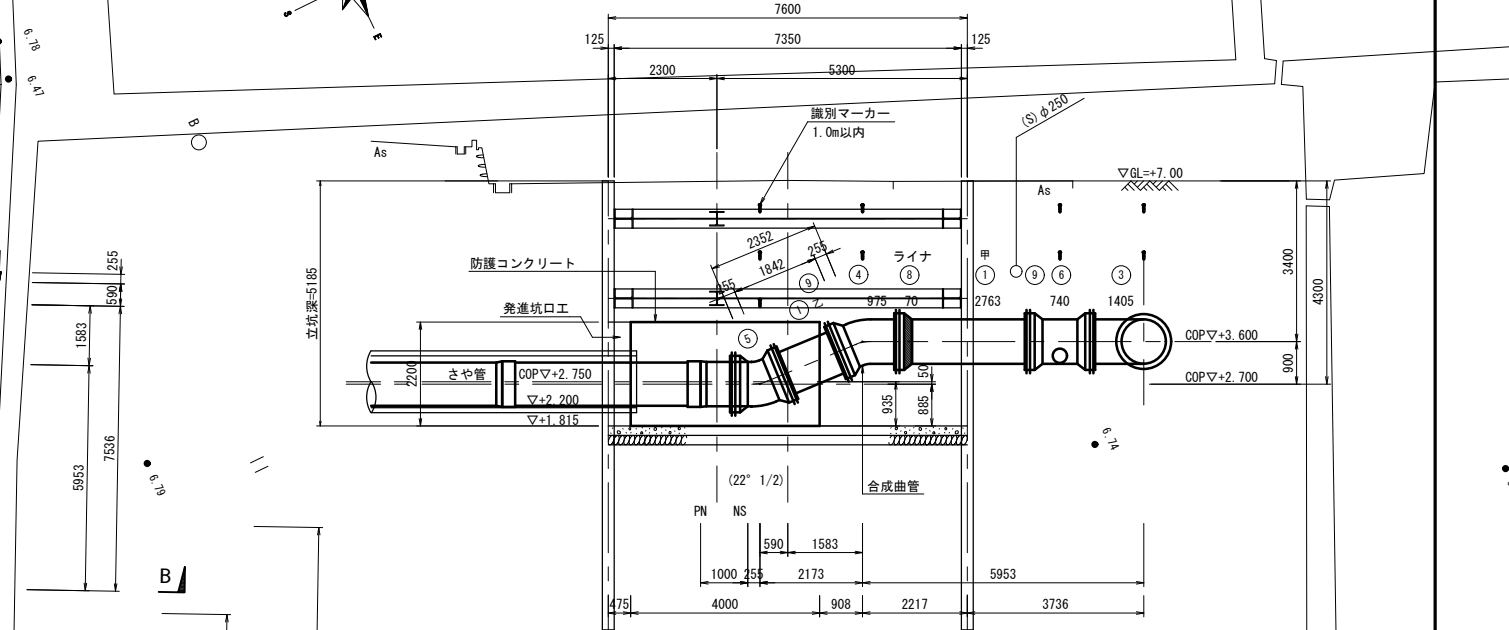


D-D断面図 S=1:80

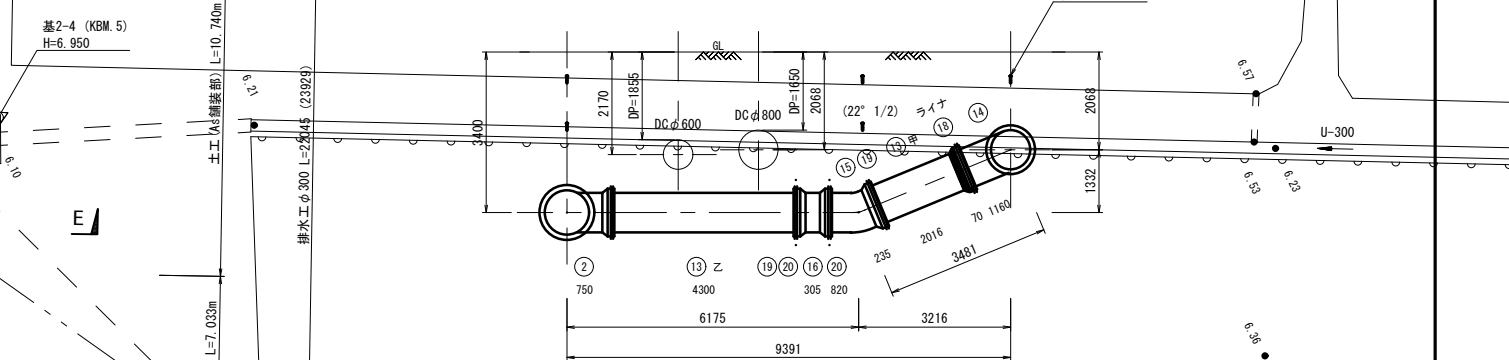

E-E断面図 S=1:80

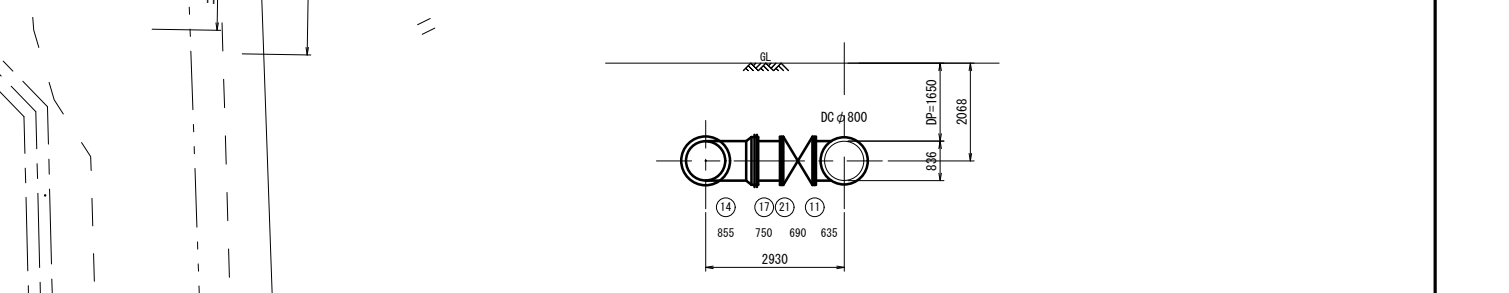

排水工配管図 S=1:80

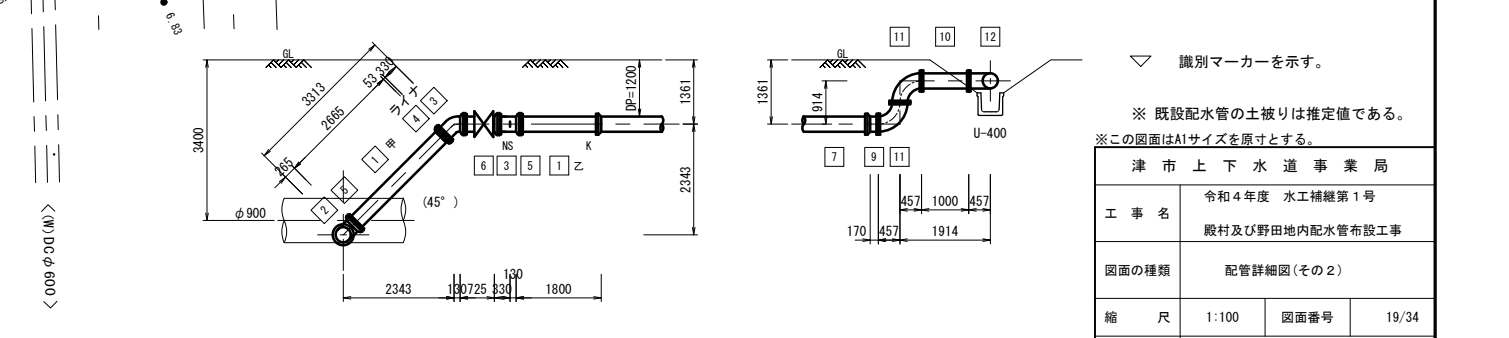

材料表 配水本管 (1)						
番号	名称	呼び径・形状	管種	単位	数量	備考
①	ダクタイル鋳鉄管 直管	NS形 φ900×6000	S種	本	1	
②	二受T字管	NS形 φ900×φ800		本	1	
③	曲管	NS形 φ900×90°		個	1	
④	曲管	NS形 φ900×22° 1/2		個	1	
⑤	両受曲管	NS形 φ900×22° 1/2		個	1	
⑥	排水T字管	NS形 φ900×φ300		個	1	
⑦	縦ぎ輪	NS形 φ900		個	1	
⑧	ライナ	NS形 φ900		個	1	
⑨	切管用挿しロリング	NS形 φ900		個	4	リベットタイプ
⑩	縦輪用特殊割押輪	NS形 φ900		組	2	
⑪	不斷水分岐用割T字管	φ800×φ800		基	1	鋼板製割T字管メカ型 (弁体離脱型バタフライ弁)
⑫	不斷水弁挿入工	φ800		基	1	不斷水切替弁
⑬	ダクタイル鋳鉄管 直管	NS形 φ800×6000	S種	本	2	
⑭	曲管	NS形 φ800×90°		個	1	
⑮	曲管	NS形 φ800×22° 1/2		個	1	
⑯	縦ぎ輪	NS形 φ800		個	1	
⑰	短管2号	NS形 φ800		個	1	
⑱	ライナ	NS形 φ800		個	1	
⑲	切管用挿しロリング	NS形 φ800		個	1	リベットタイプ
⑳	縦輪用特殊割押輪	NS形 φ800		組	2	
㉑	フランジ接合材	φ800 GF		組	1	
㉒	不斷水分岐用割T字管	φ600×φ600		基	1	同口径割T字管F型 (弁体離脱型バタフライ弁)
㉓	不斷水弁挿入工	φ600		基	1	不斷水切替弁
㉔	ダクタイル鋳鉄管 直管	NS形 φ600×6000	S種	本	1	
㉕	挿し受片落管	NS形 φ900×φ600		個	1	
㉖	曲管	NS形 φ600×90°		個	1	
㉗	曲管	NS形 φ600×22° 1/2		個	1	
㉘	短管2号	NS形 φ600		個	1	
㉙	ライナ	NS形 φ600		個	1	
㉚	切管用挿しロリング	NS形 φ600		個	1	リベットタイプ
㉛	フランジ接合材	φ600 GF		組	1	

材料表 排水工						
番号	名称	呼び径・形状	管種	単位	数量	備考
1	ダクタイル鋳鉄管 直管	NS形 φ300×6000	1種	本	1	切管用
2	曲管	NS形 φ300×90°		個	1	
3	曲管	NS形 φ300×45°		個	2	
4	ライナ	NS形 φ300		個	1	
5	切管用挿しロリング	NS形 φ300		個	2	リベットタイプ
6	ソフトシール仕切弁	NS受挿し形 φ300		基	1	
7	ダクタイル鋳鉄管 直管	K形 φ300×6000	3種	本	3	
8	曲管	K形 φ300×45°		個	2	
9	短管1号	K形 φ300		個	1	
10	両フランジ短管	SP φ300×L=1000		個	1	
11	両フランジ曲管	SP φ300×90°		個	2	
12	片フランジ曲管	SP φ300×90°		個	1	
	フランジ接合材	φ300 GF		組	4	

▽ 識別マーカ-を示す。

※ 既設配水管の土被りは推定値である。
※ この図面はA1サイズを原寸とする。

津 市 上 下 水 道 事 業 局			
工 事 名	令和4年度 水工補修第1号 殿村及び野田地内配水管布設工事		
図面の種類	配管詳細図(その2)		
縮 尺	1:100	図面番号	19/34
受注者名			

配管詳細図(その2)仮設図NO. 1

平面図 S=1:100

④-④'断面図 S=1:80

①-①'断面図 S=1:80

②-②'断面図 S=1:80

③-③'断面図 S=1:80

⑤-⑤'断面図 S=1:80


仮設排水管 S=1:80

製品については既設管外径を確認し制作にあたること。
掘削時に、土質等を確認し基礎等を再協議すること。


津市上下水道事業局			
工 事 名	令和4年度 水工補修第1号		
	殿村及び野田地内配水管布設工事		
図面の種類	配管詳細図(その2)仮設図 NO. 1		
縮 尺	1:100	図面番号	20/34
受注者名			

配管詳細図(その2)仮設図NO. 2


平面図 S=1:80

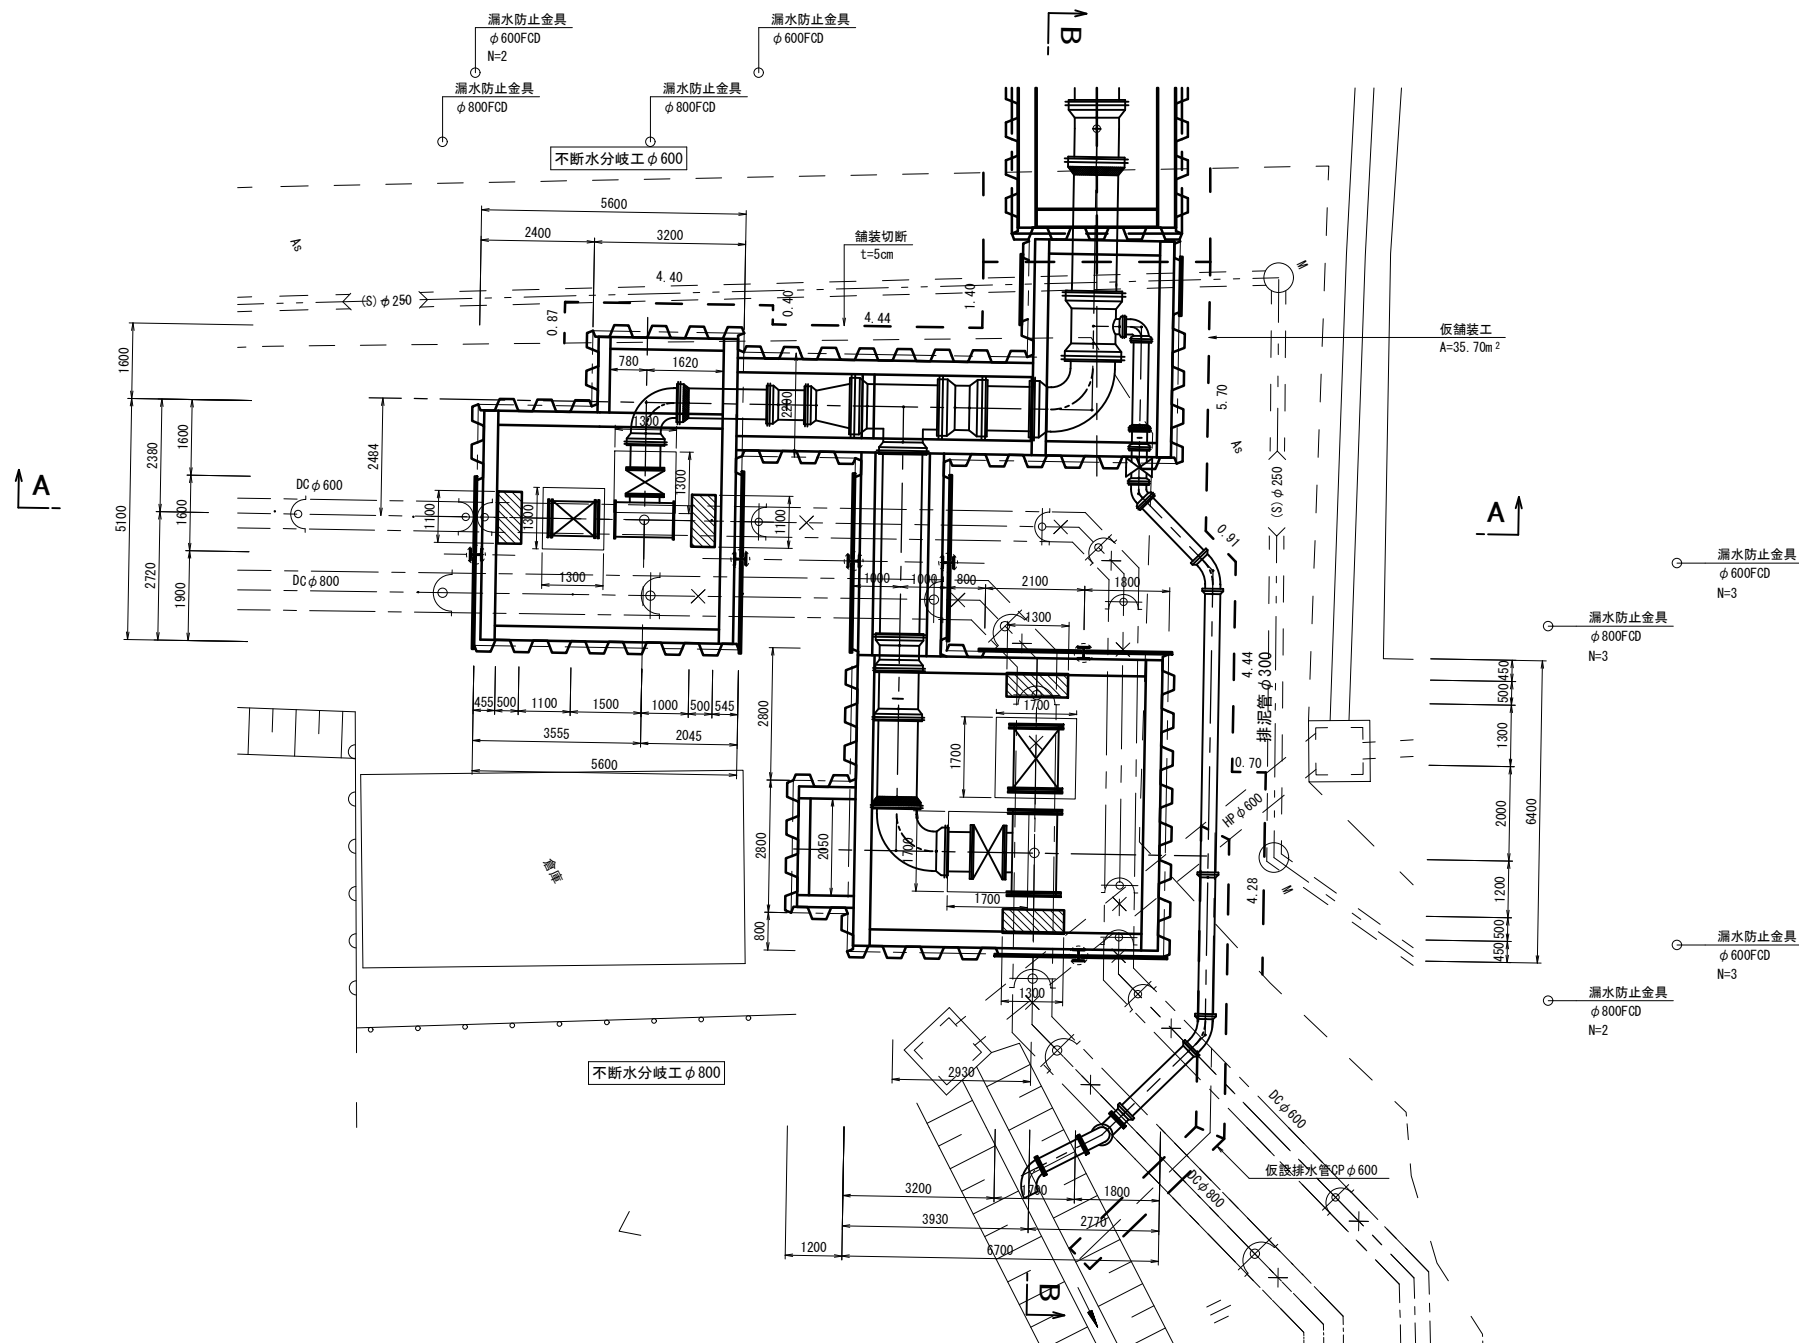


A-A断面図 S=1:60

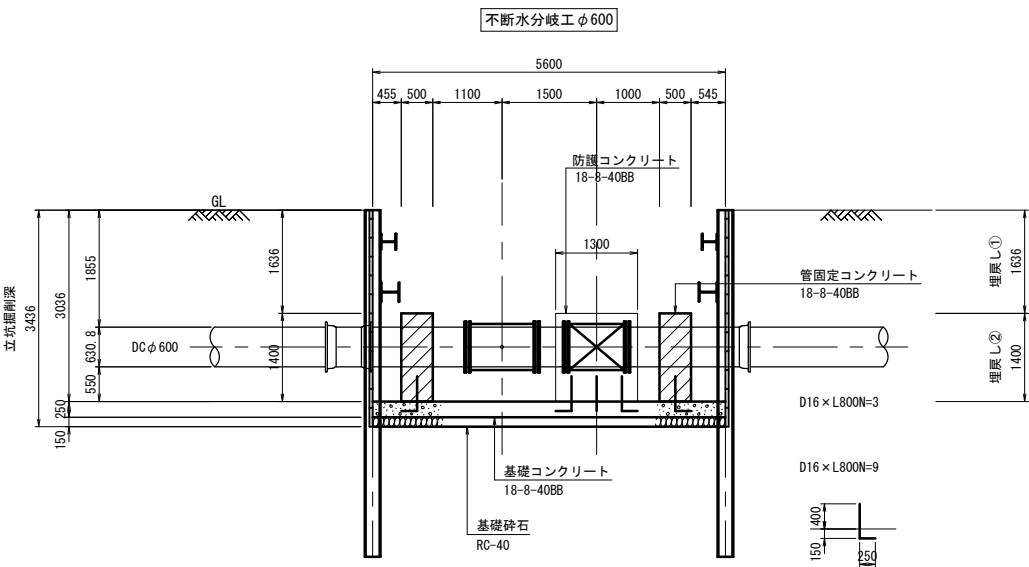


B-B断面図 S=1:60

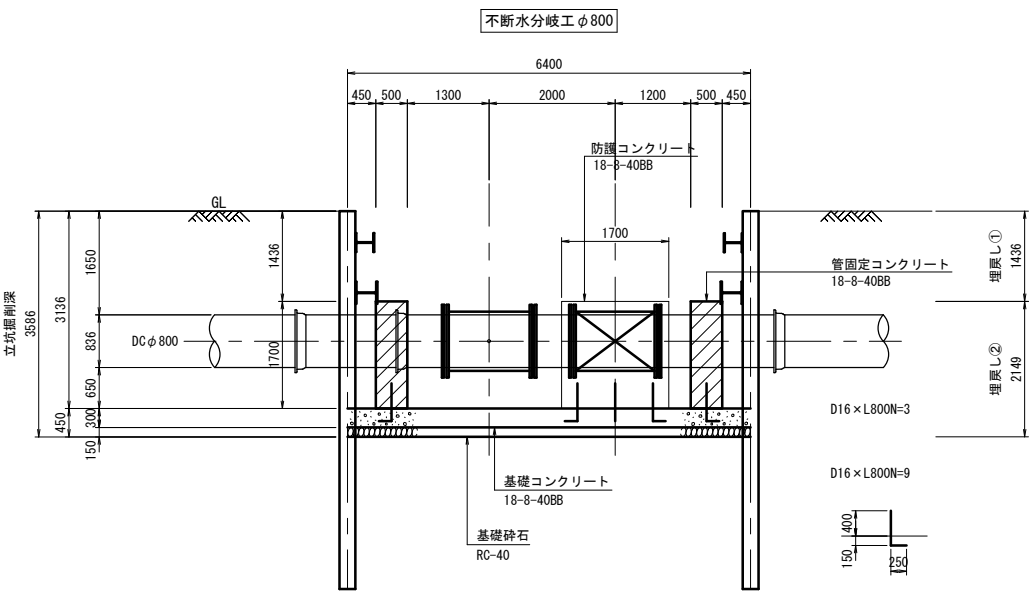


吊り防護工 S=1:60

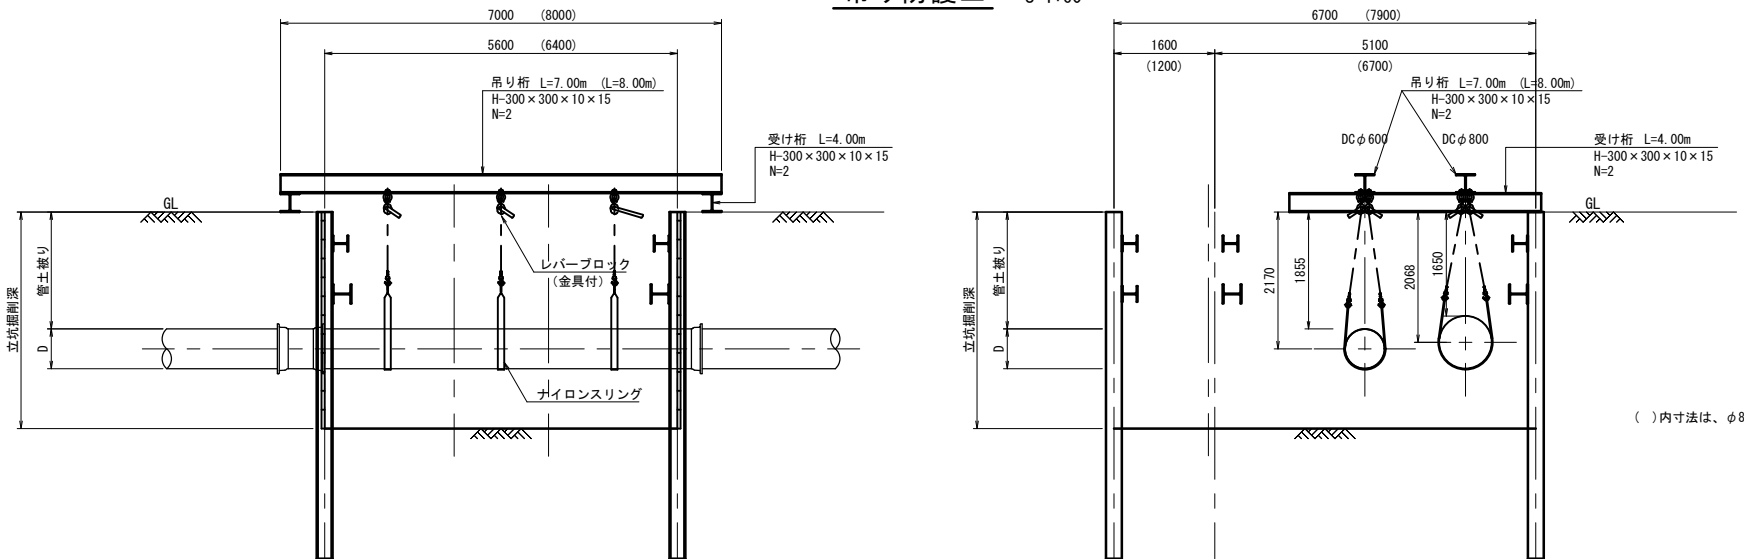

布掘り

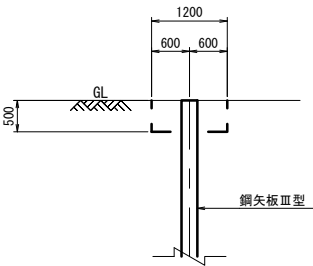

仮舗装工

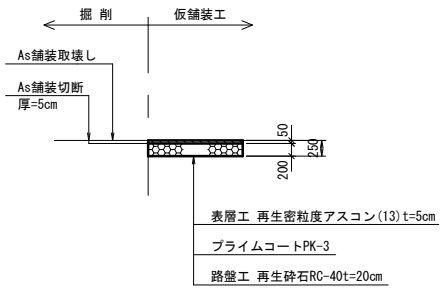

()内寸法は、φ800不連続分岐工を示す。


埋戻し土①
埋戻し土(購入土)は締固め度90%以上とする。

埋戻し土②
埋戻し用砂は締固め度90%以上とする。

※この図面はA1サイズを原寸とする。


津 市 上 下 水 道 事 業 局			
工 事 名	令和4年度 水工補修第1号		
	殿村及び野田地内配水管布設工事		
図面の種類	配管詳細図(その2)仮設図 NO. 2		
縮 尺	1:80	図面番号	21/34
受注者名			

鋼矢板土工図

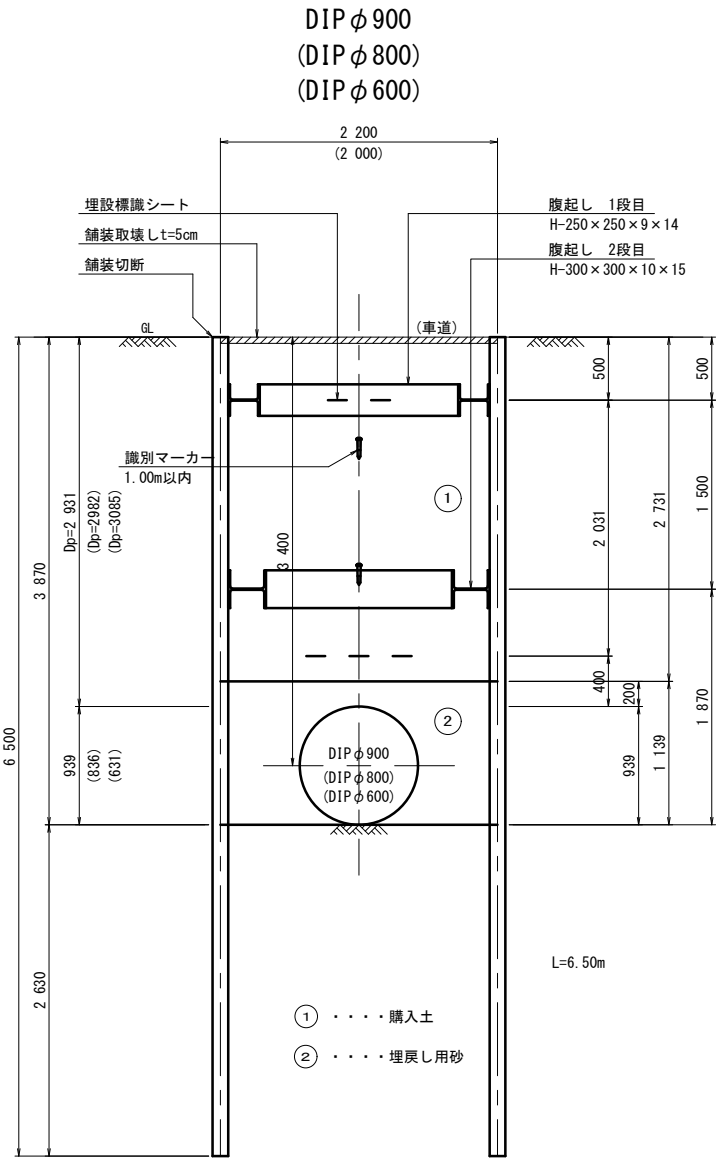


鋼矢板土工図

不断水分岐DIP φ 800

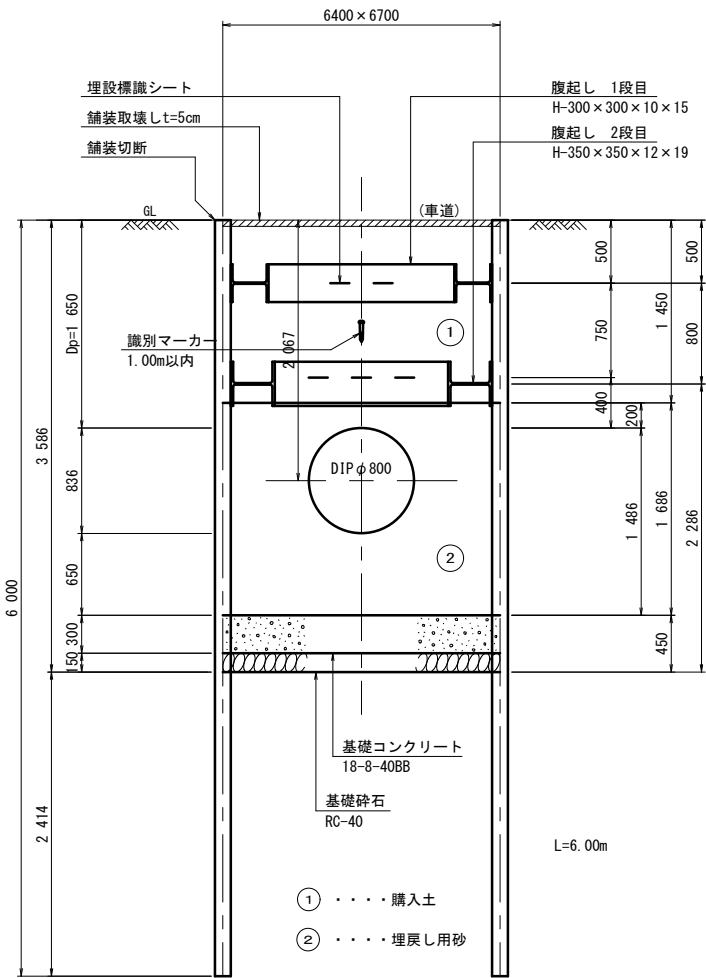


鋼矢板土工図

不断水分岐DIP φ 600

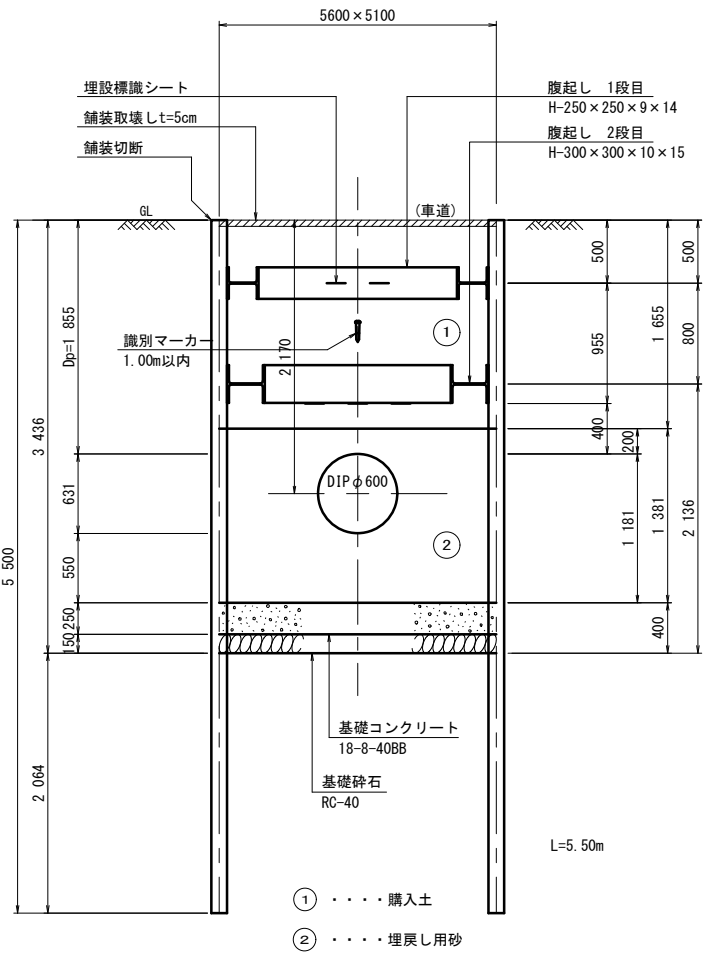


軽量鋼矢板建込土工図

DIP φ 300
(排水工)

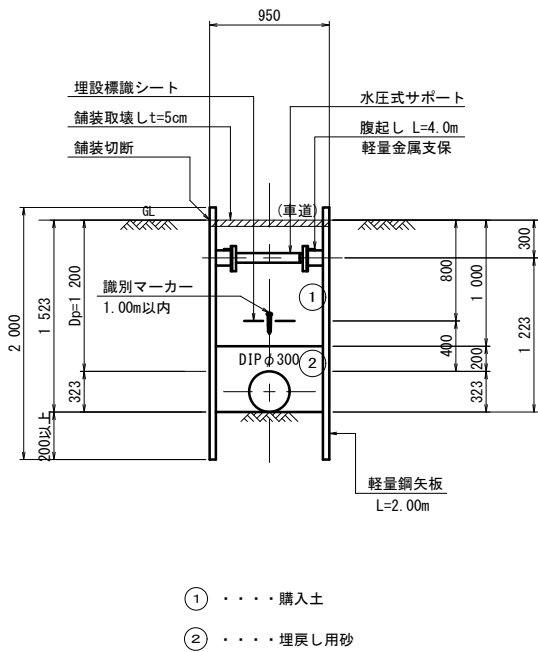


軽量鋼矢板建込土工図

DIP φ 600
漏水防止金具取付

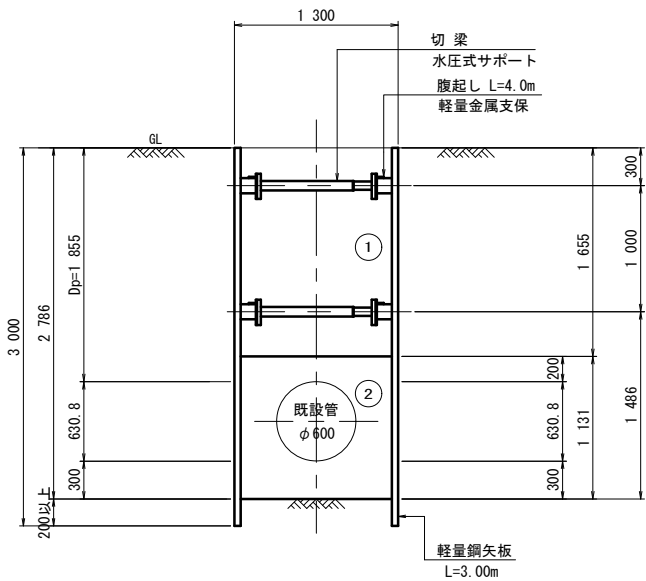


平面図

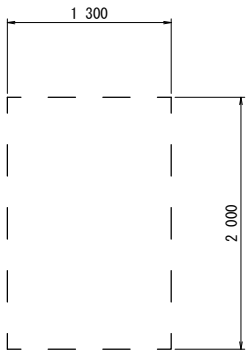


軽量鋼矢板建込土工図

DIP φ 800
漏水防止金具取付

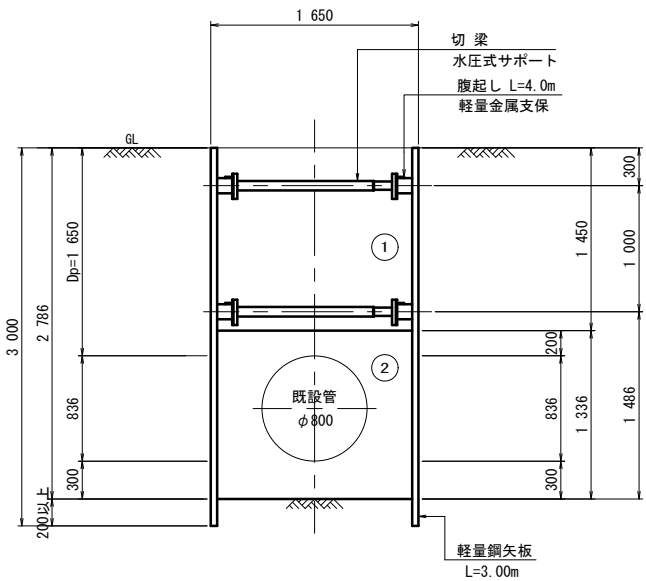

平面図

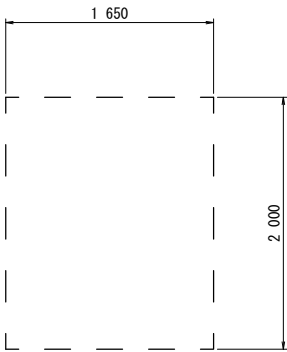

埋戻し土①
埋戻し土(購入土)は締固め度90%以上とする。

埋戻し土②
埋戻し用砂は締固め度90%以上とする。

※この図面はA1サイズを原寸とする。

津 市 上 下 水 道 事 業 局			
工 事 名	令和4年度 水工補修第1号		
	殿村及び野田地内配水管布設工事		
図面の種類	土工標準図(2)		
縮 尺	1:30	図面番号	23/34
受注者名			


舗装工図(発進側)

平面図 S=1:100

本舗装工

車道

舗装板取壊し
As厚=5cm

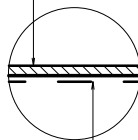

表層工 再生密粒度アスコン(13) t=5cm

プライムコートPK-3

不陸整正 再生砕石RC-40 t=3cm

舗装復旧工
A= 121.47 m²

基2-4 (KBM.5)
H=6.950

T-NO.1発進立坑

不断水分歧工φ600

不断水分歧工φ800

※この図面はA1サイズを原寸とする。

津 市 上 下 水 道 事 業 局			
工 事 名	令和4年度 水工補綴第1号		
	殿村及び野田地内配水管布設工事		
図面の種類	舗装工図(発進側)		
縮 尺	1:100	図面番号	24/34
受注者名			


平面図

S=1:200


IPNO	IP. 25
IA	11-25-00

IPNO	IP. 26
IA	11-18-37

IPNO	IP. 27
IA	67-30-00

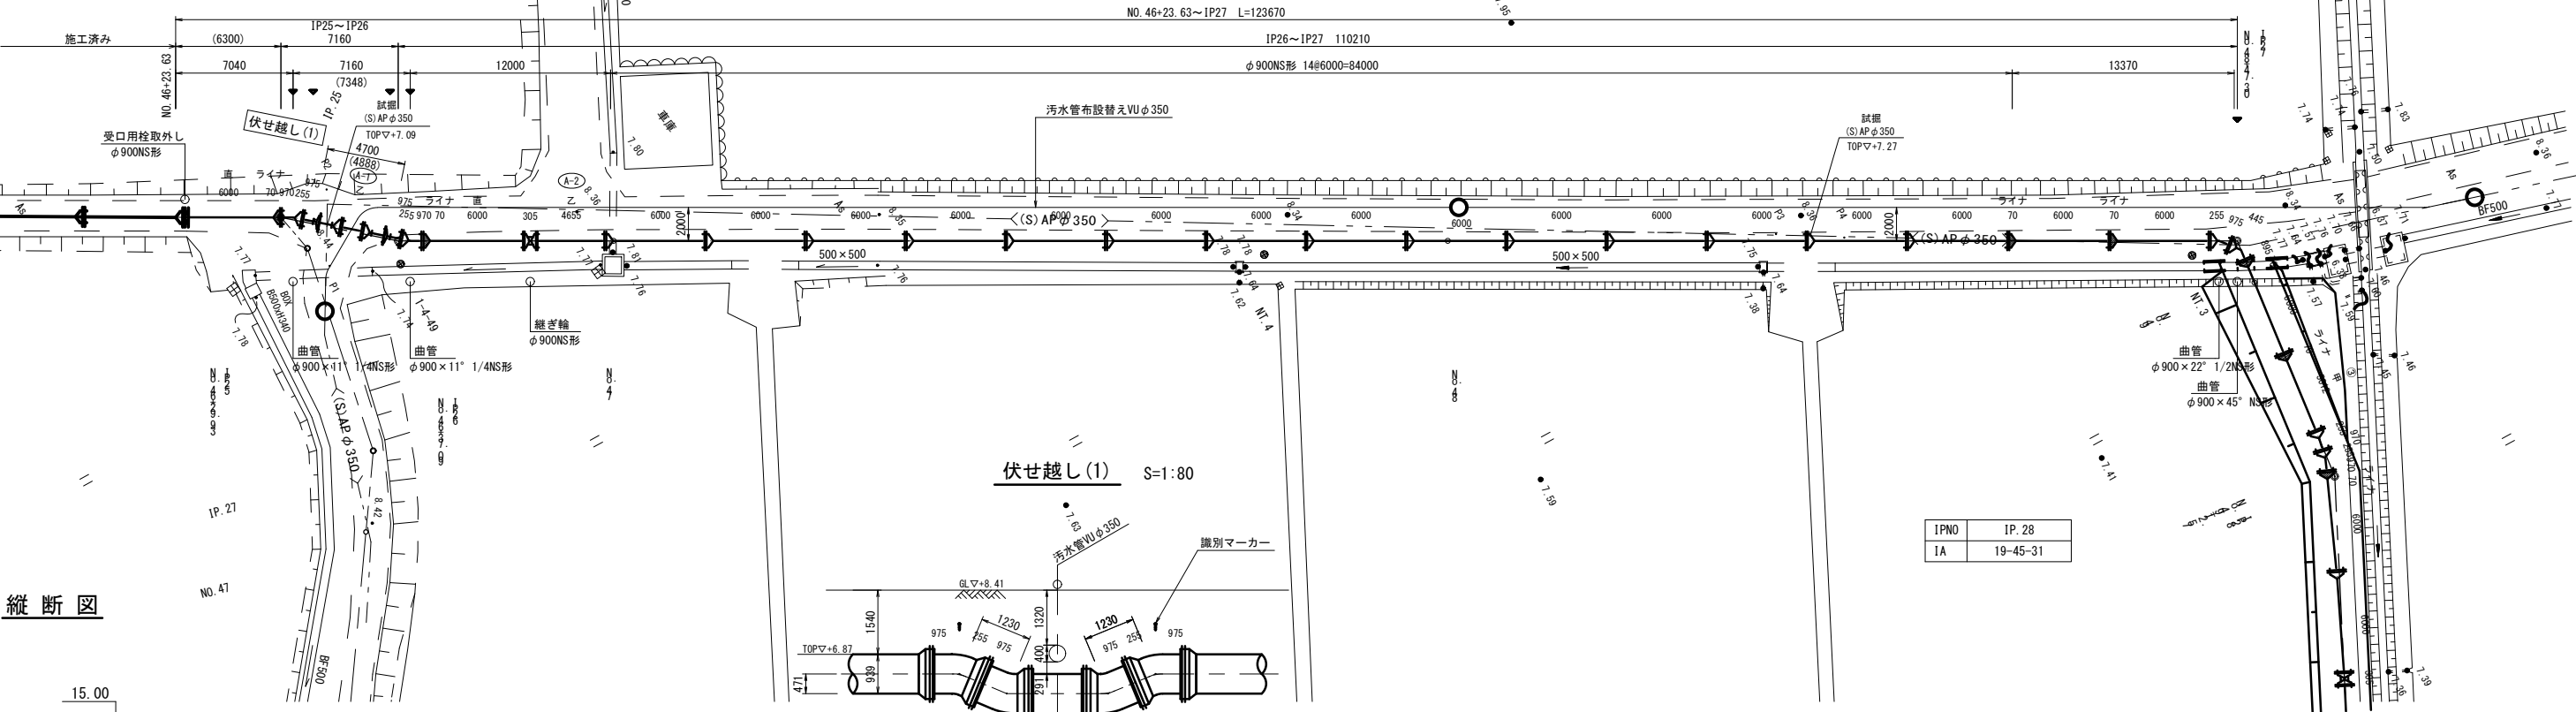

縦断図

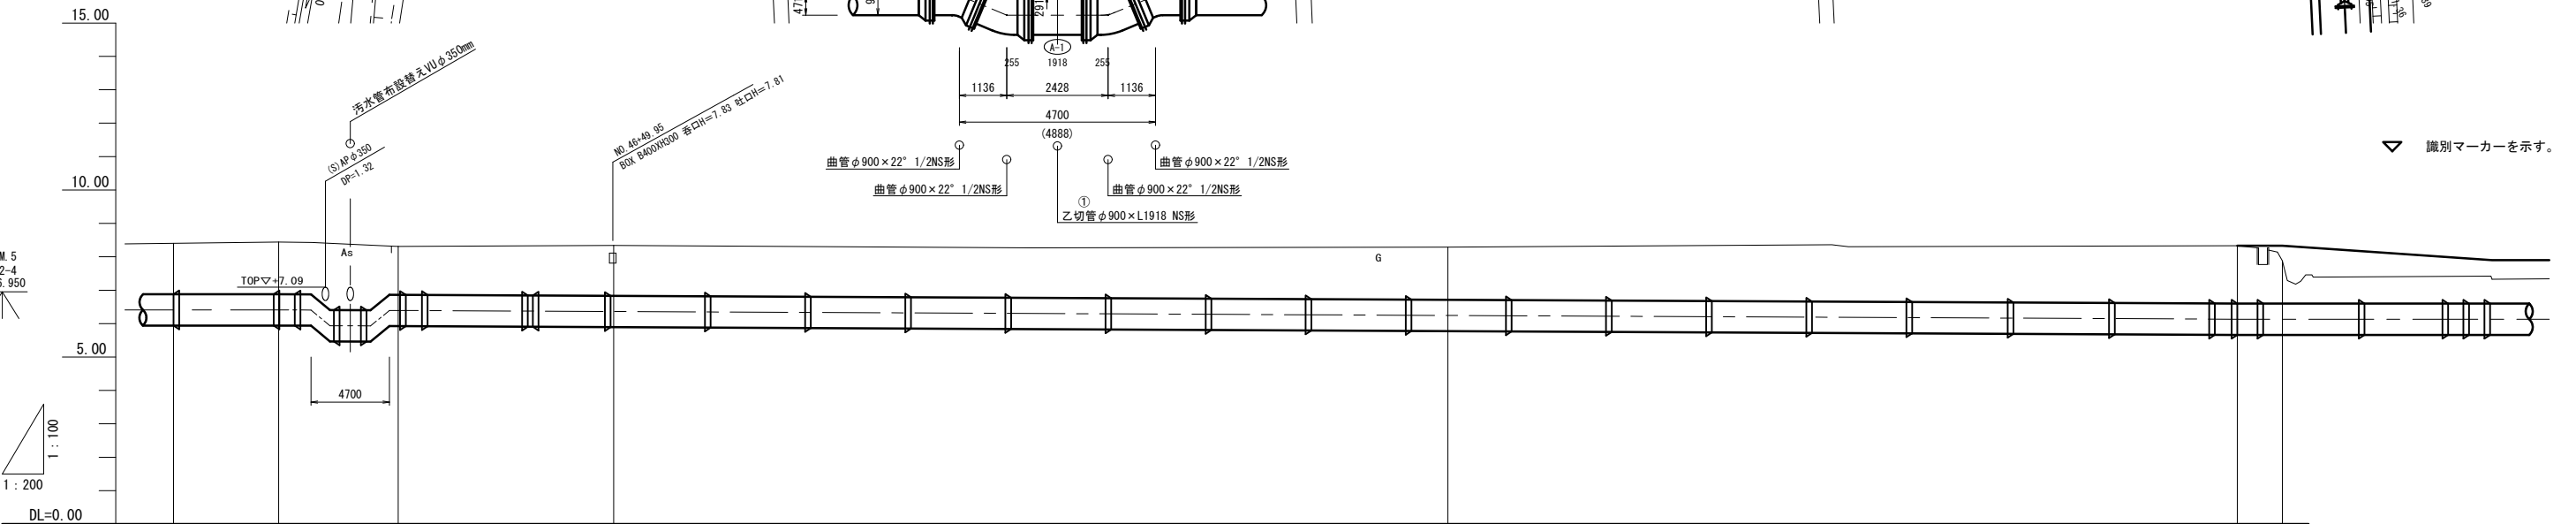

管径・管種	DIPφ900mm NS形									
土被り	1.54	1.56	1.45	1.51				1.58	1.73	1.28 (1.73)
管頂高	6.88	6.88	6.86	6.83				6.71	6.60	6.60 (8.33)
地盤高	8.42	8.44	8.31	8.34				8.29	8.33	7.88
追加距離	0.00-2323.03	6.30-2329.03	7.16-2337.09	12.91-2350.00				50.00-2400.00	47.30-2447.30	2.70-2450.00
単距離	0.00	6.30	7.16	12.91				50.00	47.30	2.70
測点	NO.46 +23.63	IP.25 NO.46 +29.93	IP.26	NO.47				NO.48	IP.27	NO.49
曲線	IP.25 IA=11° 25' 00" IP.26 IA=11° 18' 37" IP.27 IA=67° 30' 00"									

▽ 識別マーカーを示す。

※この図面はA1サイズを原図とする。

津 市 上 下 水 道 事 業 局			
工 事 名	令和4年度 水工補修第1号		
	殿村及び野田地内配水管布設工事		
図面の種類	配管本管平面図・縦断図(その1)		
縮 尺	V=1:100	図面番号	25/34
	H=1:200		
請負業者名			

平面図

S=1:200

IPNO	IP. 28
IA	19-45-31

IPNO	IP. 29
IA	90-00-00

IPNO	IP. 27
IA	67-30-00

IPNO	IP. 30
IA	90-00-00

縦断面図

試掘
(S) AP φ 350
TOP▽+7.27

KBM. 5
基2-4
H=6.950

1:100
1:200

DL=0.00

管理道路高▽FH=7.80

管径・管種	DIP φ 900mm NS形 S=Level L=114.23m									
土 被 り	1.73	1.28 (1.73)	0.73 (1.20)	0.83 (1.20)	0.68 (1.20)	1.73				
管 頂 高	6.60	6.60	6.60	6.60	6.60	6.22	6.60			
地 盤 高	()内は 管理道路高を示す	8.33	7.88 (8.33)	7.33 (7.80)	7.43 (7.80)	7.28 (7.80)	7.95			
追 加 距 離		2447.30	2450.00	2462.57	2500.00	2550.00	2561.53			
単 距 離		47.30	2.70	12.57	37.43	50.00	13.42			
測 点	IP. 27	NO. 49	IP. 28	NO. 50	NO. 51	IP. 29				
曲 線	IP. 27 IA=67° 30' 00"		IP. 28 IA=19° 45' 31"				IP. 29 IA=90° 00' 00"			

▽ 識別マーカーを示す。



※この図面はA1サイズを原寸とする。

津 市 上 下 水 道 事 業 局			
工 事 名	令和4年度 水工補修第1号		
	殿村及び野田地内配水管布設工事		
図面の種類	配管本管平面図・縦断面(その2)		
縮 尺	V=1:100 H=1:200	図面番号	26/34
受注者名			

平面図

S=1:200

縦断面図

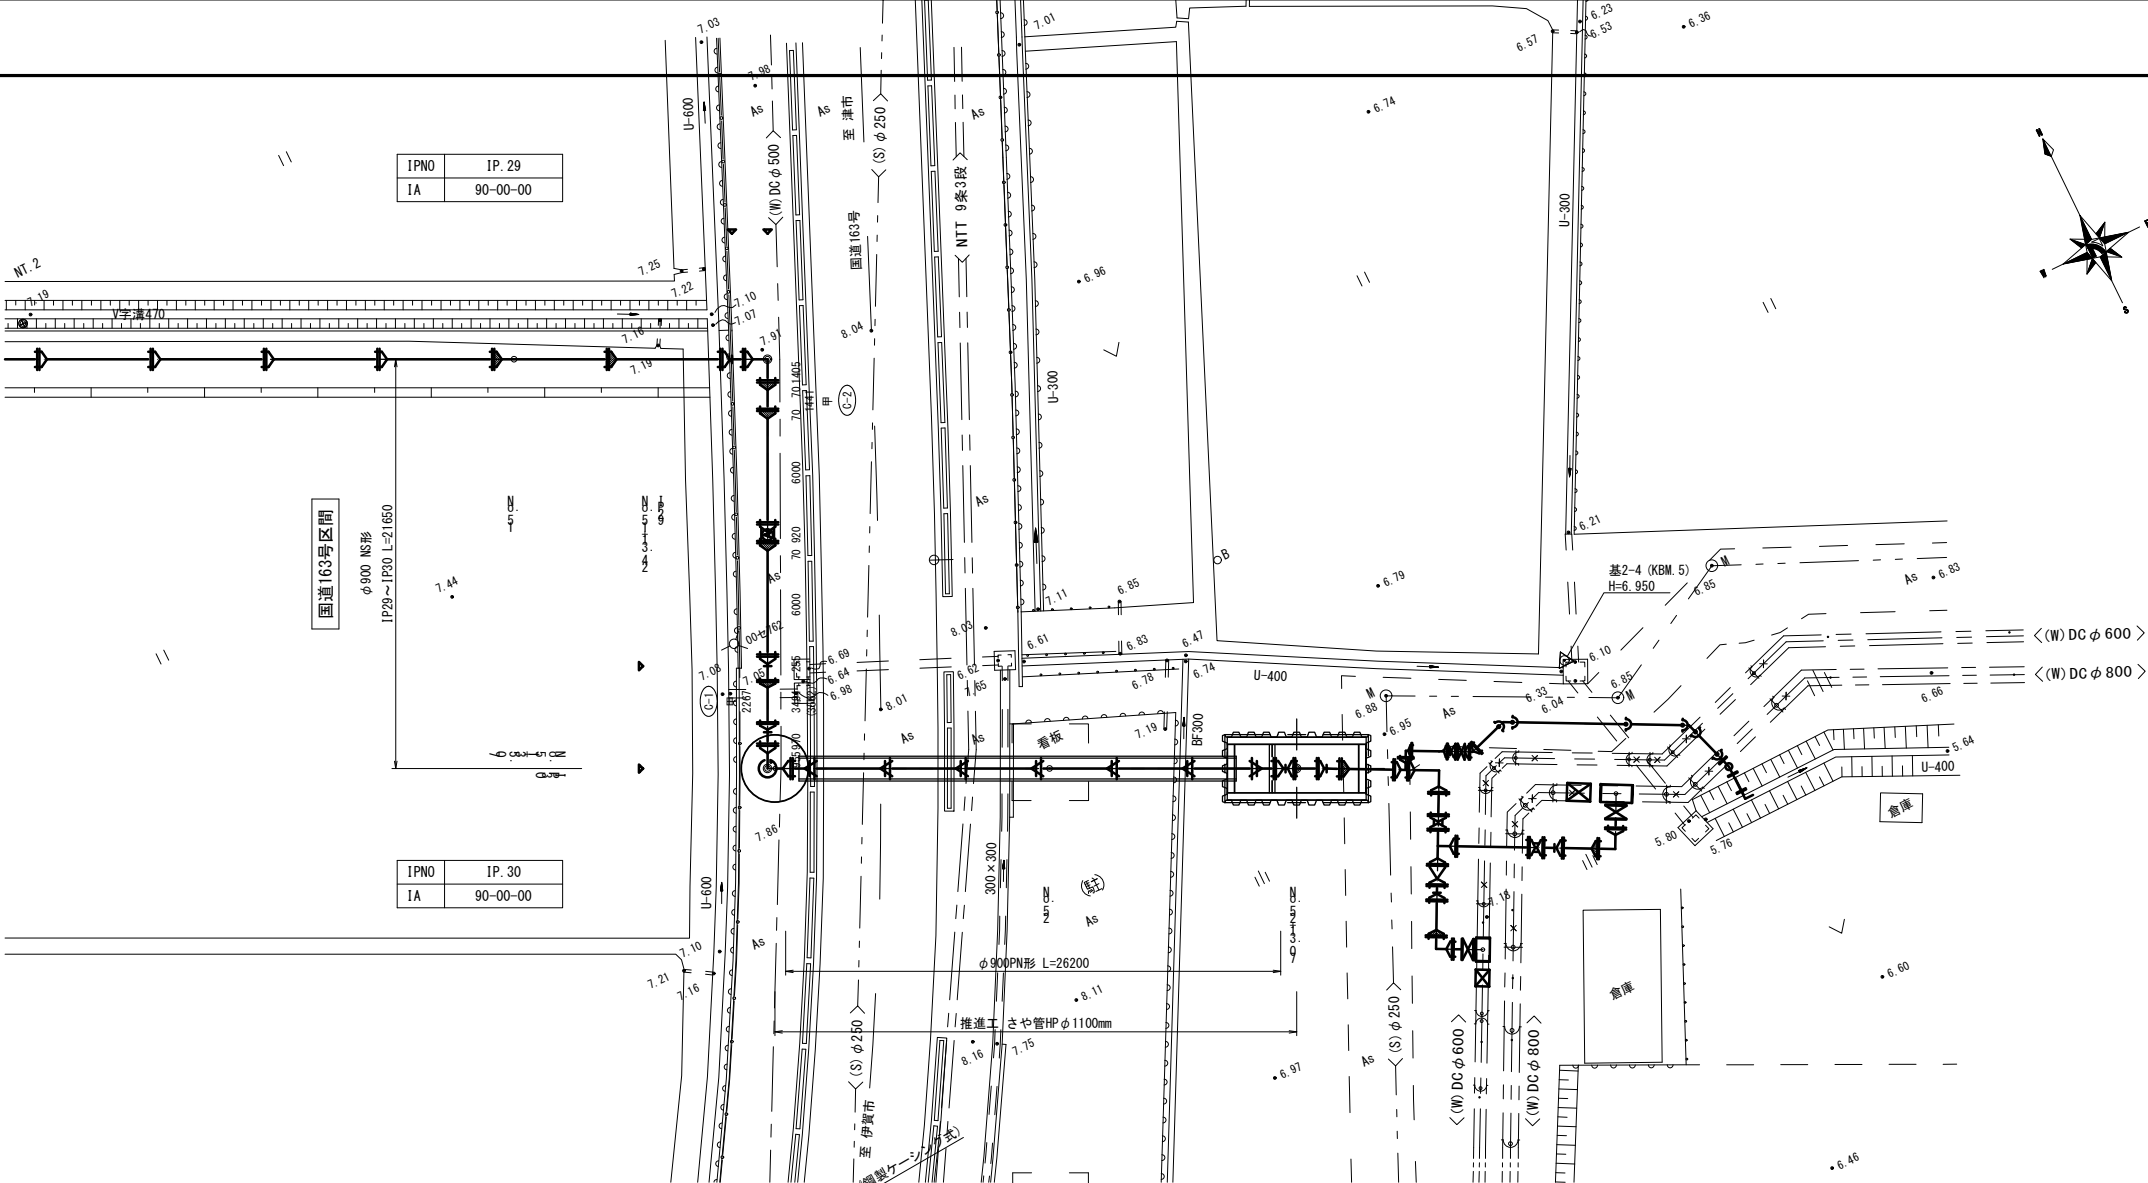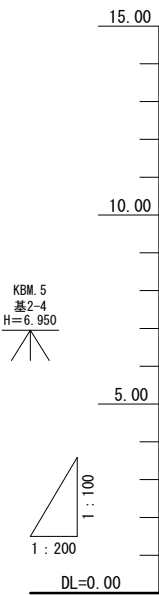


▽ 識別マーカーを示す。


管径・管種	S=Level				S=Level				S=Level			
土被り	0.68 (1.20)				1.73				1.69			
管頂高	6.60				6.22				3.17			
地盤高	7.28 (7.80)				7.95				8.18			
追加距離	-2550.00				-2563.42				-2600.00			
単距離	50.00				13.42				14.93			
測点	NO.51				IP.29				NO.52			
曲線					IP.29 IA=90° 00' 00"				NO.52+13.07			

※この図面はA1サイズを原寸とする。

津市上下水道事業局			
工事名	令和4年度 水工補修第1号		
	殿村及び野田地内配水管布設工事		
図面の種類	配管本管平面図・縦断面図(その3)		
縮尺	V=1:100 H=1:200	図面番号	27/34
受注者名			

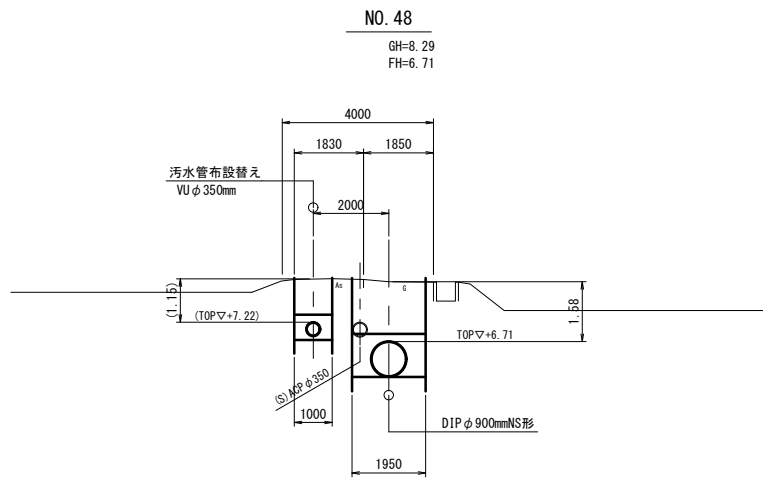


DL=0.00

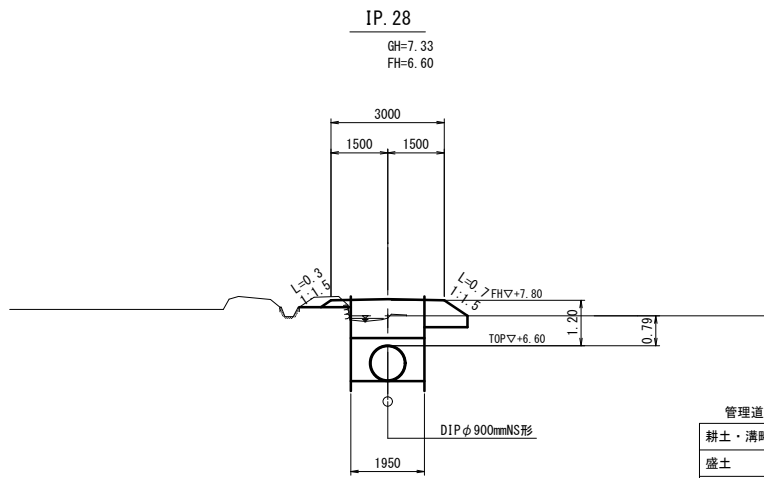


管理道路	
耕土・溝畔除去	0.6
盛土	1.6
盛土法面整形	1.0

DL=0.00

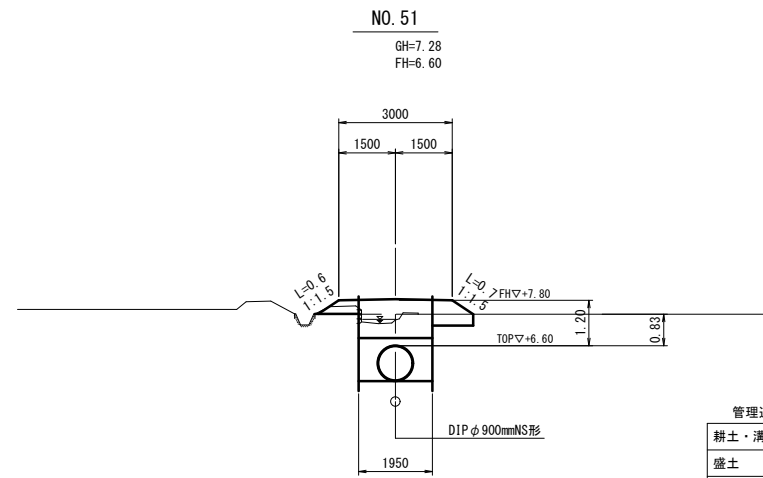


管理道路	
耕土・溝畔除去	0.6
盛土	1.7
盛土法面整形	1.3

DL=0.00

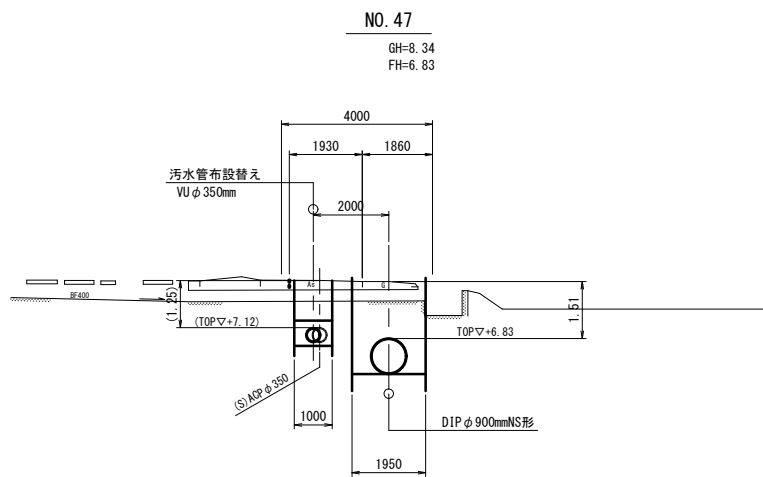


DL=0.00

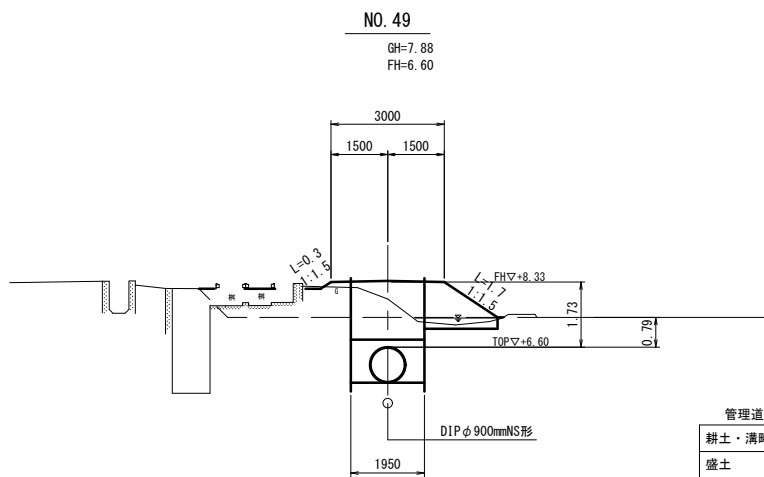


管理道路	
耕土・溝畔除去	0.6
盛土	6.5
盛土法面整形	2.0

DL=0.00

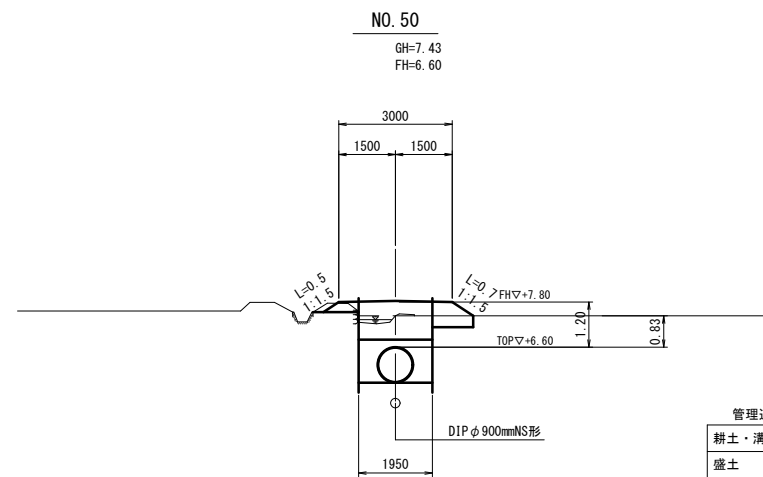


管理道路	
耕土・溝畔除去	0.6
盛土	1.6
盛土法面整形	1.2

DL=0.00

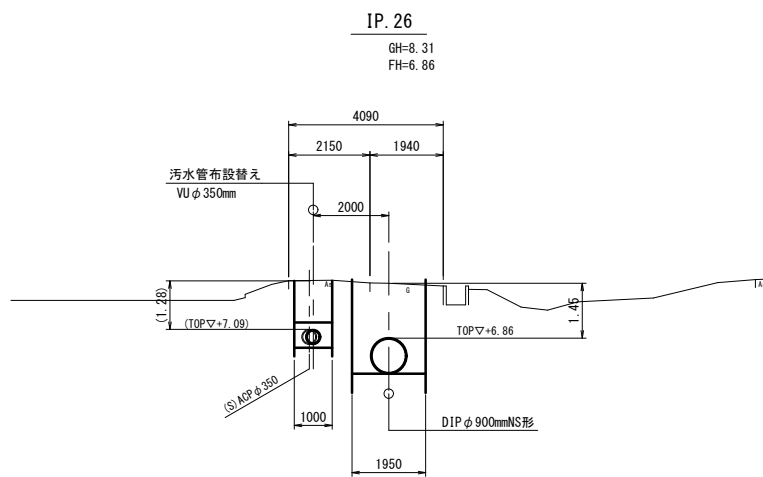


DL=0.00

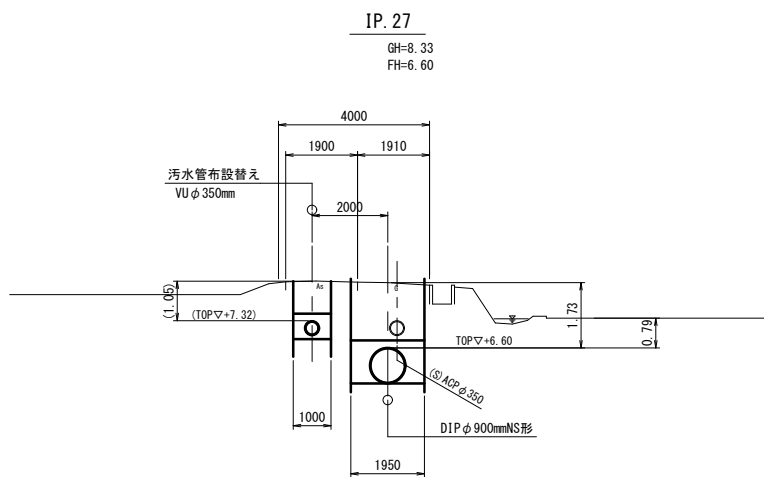


DL=0.00

※この図面はA1サイズを原寸とする。


津 市 上 下 水 道 事 業 局			
工 事 名	令和4年度 水工補修第1号		
	殿村及び野田地内配水管布設工事		
図面の種類	配水本管横断面図(その1)		
縮 尺	1:100	図面番号	28/34
受注者名			

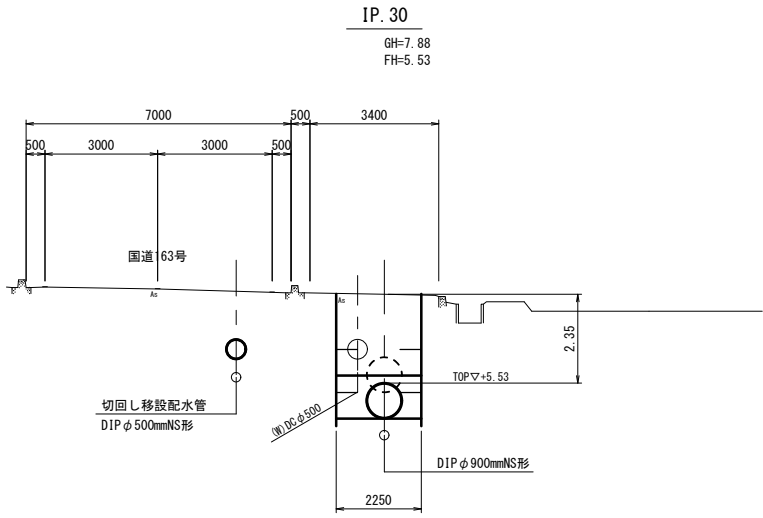

DL=0.00

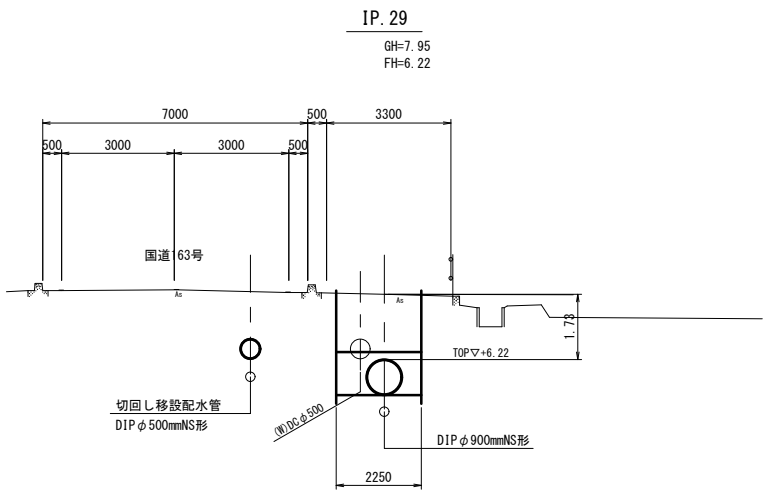

DL=0.00

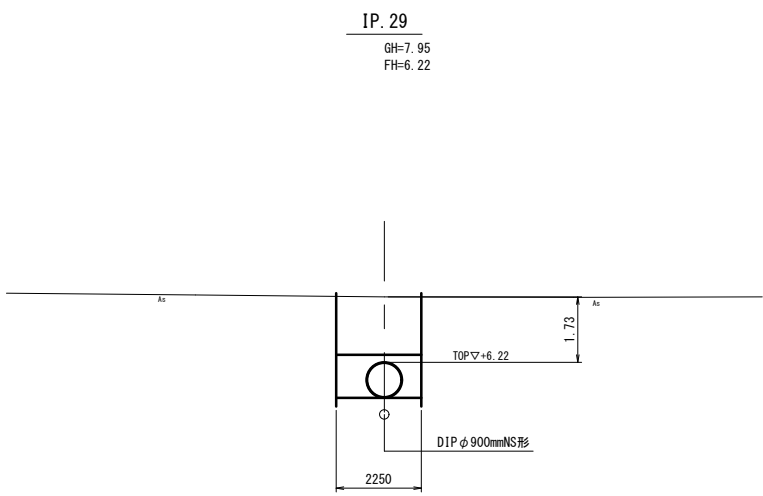


DL=0.00


※この図面はA1サイズを原寸とする。

津 市 上 下 水 道 事 業 局			
工 事 名	令和4年度 水工補綴第1号		
	殿村及び野田地内配水管布設工事		
図面の種類	配水本管横断面図(その2)		
縮 尺	1:100	図面番号	29/34
受注者名			


舗装版取壊し

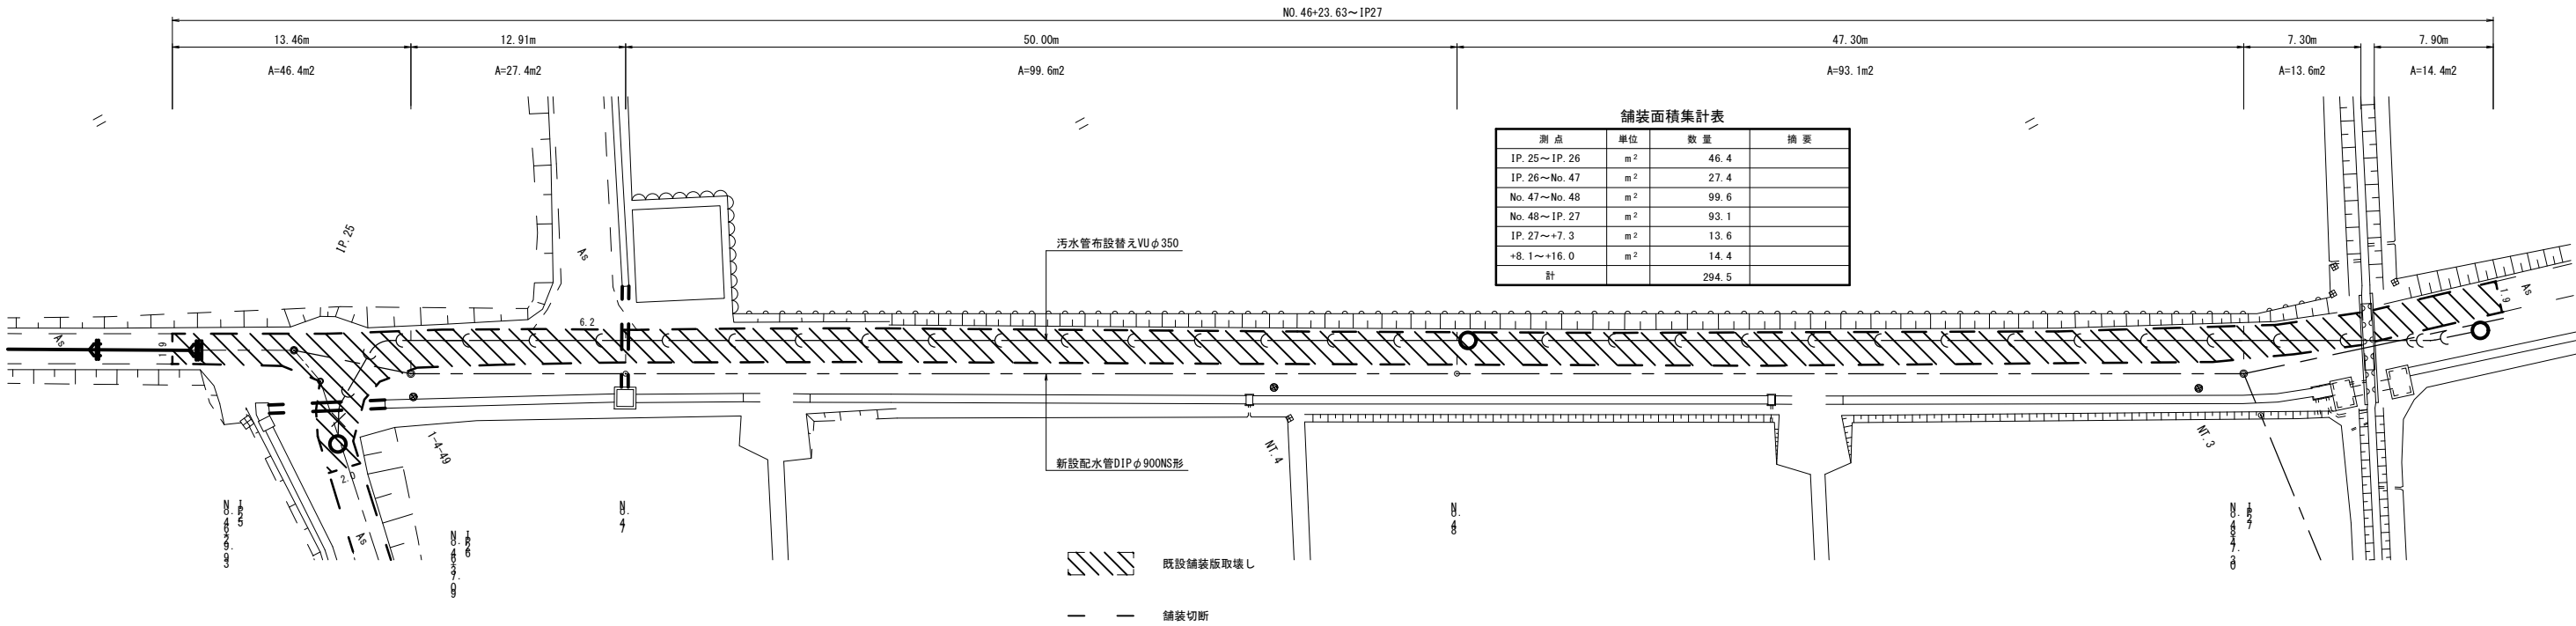

舗装復旧工

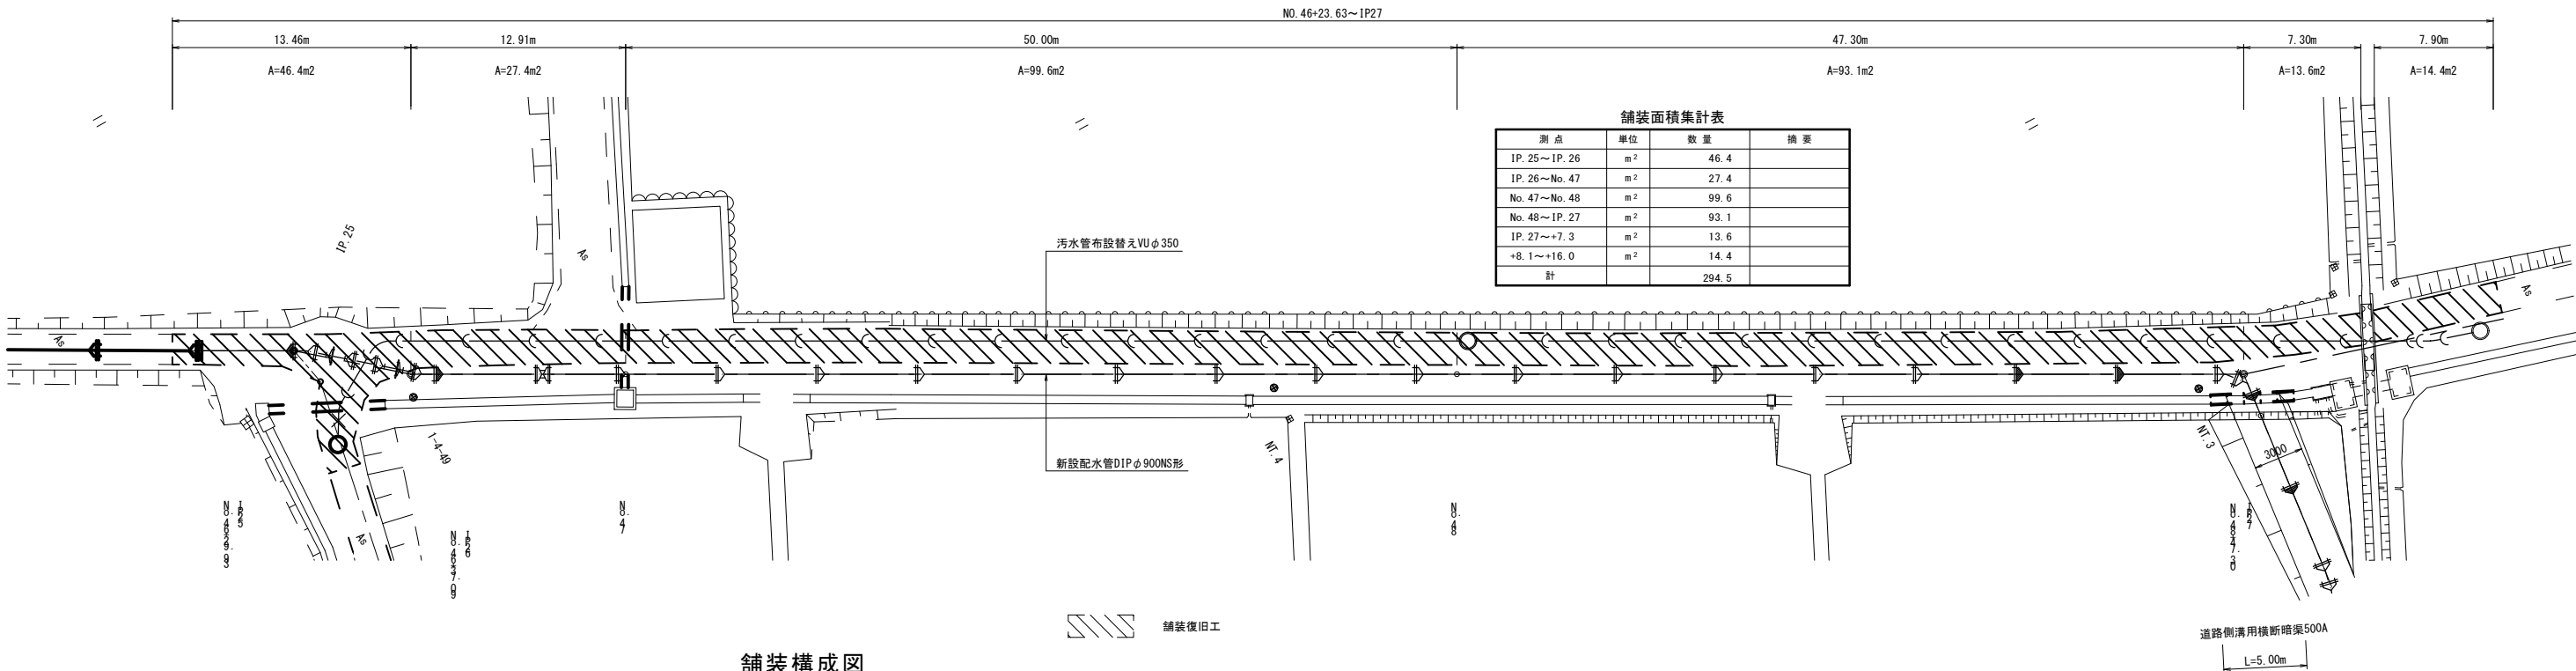

舗装構成図

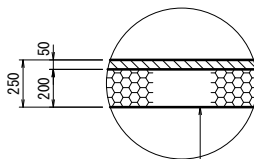

表層工 再生密粒度アスコン(13) t=5cm
プライムコートPK-3
路盤工 再生砕石RC-40 t=20cm

※この図面はA1サイズを原寸とする。


津市上下水道事業局			
工 事 名	令和4年度 水工補修第1号		
	殿村及び野田地内配水管布設工事		
図面の種類	舗装工・付帯工図		
縮 尺	1:200	図面番号	31/34
	受注者名		

第2工区 土工・土留工標準図(3)

軽量鋼矢板建込土工図

S=1:50

DIPφ900・污水管VUφ350
(IP25～IP27 開削工)
NO.47～NO.48
NO.48

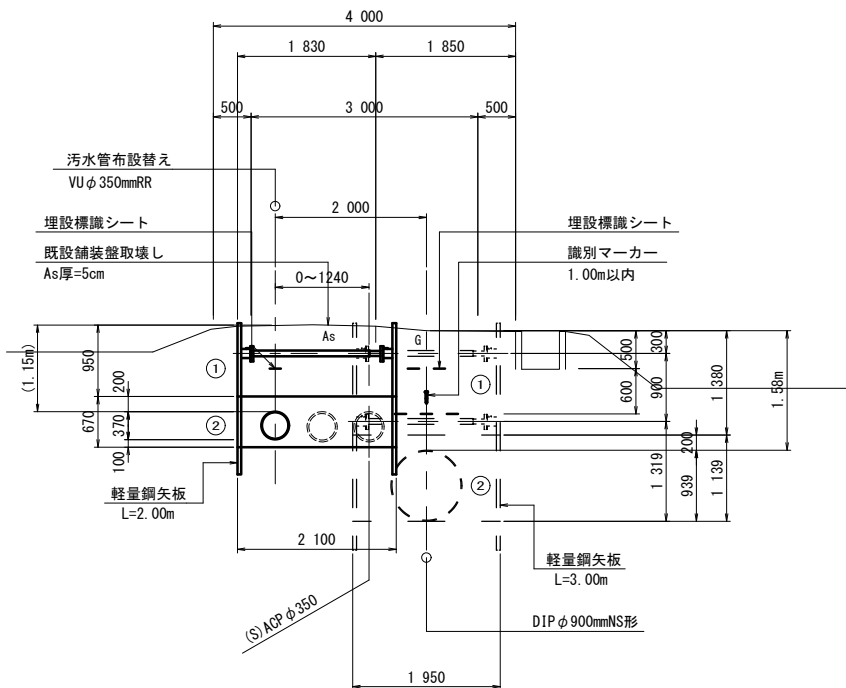

既設污水管は布設替え施工時に撤去。


①・・・再生砕石 RC-40

②・・・埋戻し用砂

軽量鋼矢板建込土工図

S=1:50

DIPφ900・污水管VUφ350
(IP25～IP27 開削工)
NO.48～IP.28
NO.48

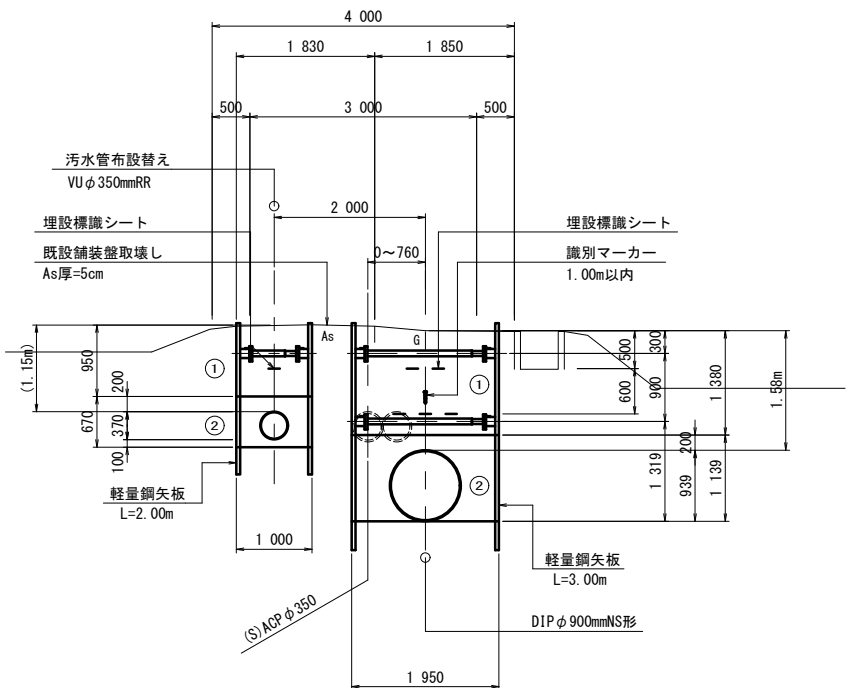

既設污水管は新設配水管施工時に撤去。


①・・・再生砕石 RC-40

②・・・埋戻し用砂

軽量鋼矢板建込土工図

S=1:50

DIPφ900
(IP27～IP29 開削工)
NO.50

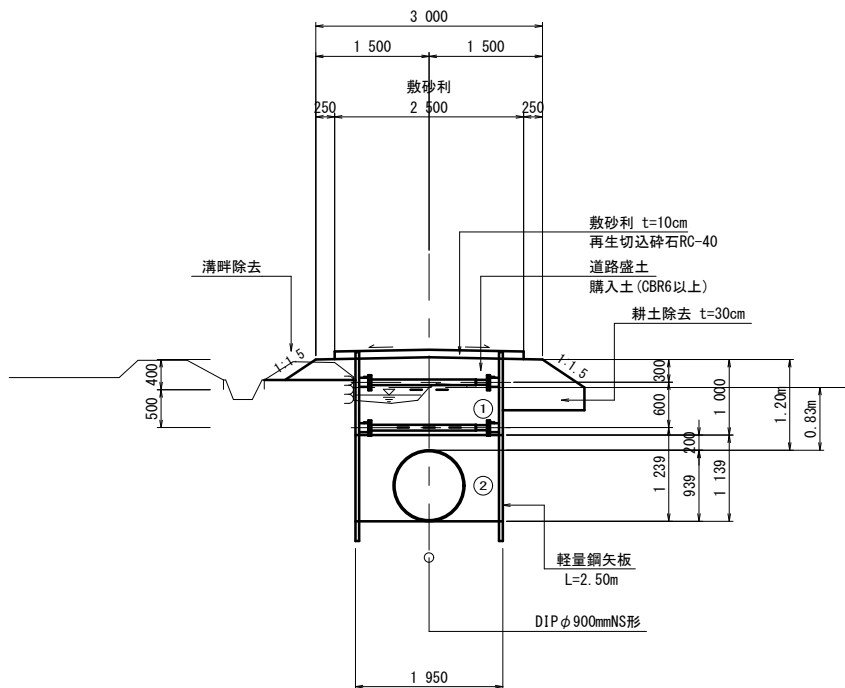


①・・・購入土

②・・・埋戻し用砂

軽量鋼矢板建込土留工図

S=1:30


平面図

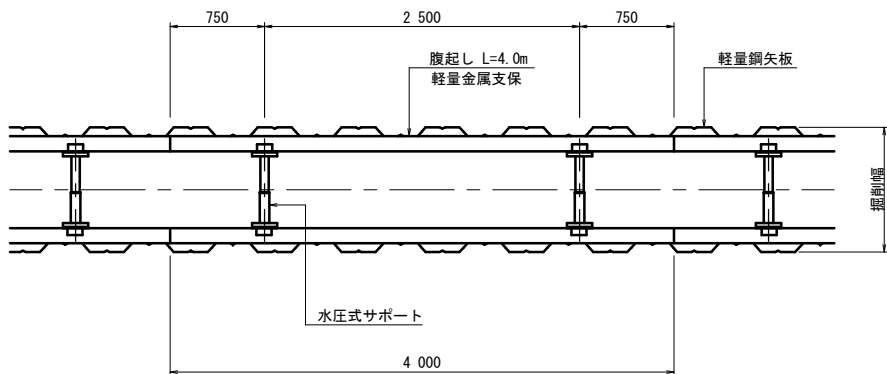

軽量鋼矢板設置基準

掘削深	支保工段数
2.00m以下	1段支保
3.50m以上	2段支保
4.00m未満	3段支保

断面図

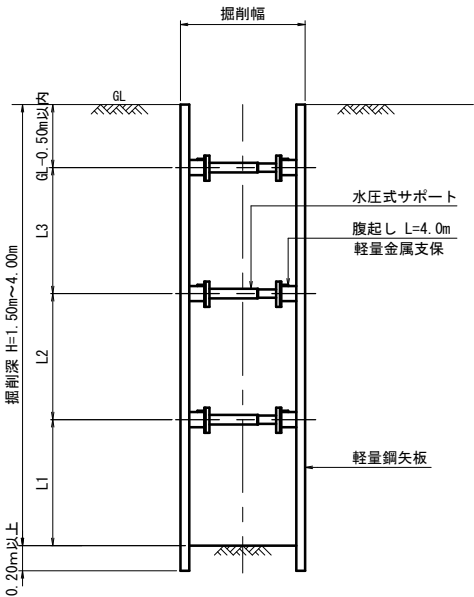

埋戻し土①
埋戻し土(購入土)は締固め度90%以上とする。

埋戻し土②
埋戻し用砂は締固め度90%以上とする。


道路盛土
購入土(山土CBR6以上)とする。

※この図面はA1サイズを原寸とする。


津市上下水道事業局			
工事名	令和4年度 水工補修第1号		
	殿村及び野田地内配水管布設工事		
図面の種類	土工・土留工標準図(3)		
縮尺	1:50	図面番号	32/34
受注者名			

S=1 : 30

 
S=1:30




S=1 : 30

 

$\phi 200$
DP=900用

 

$\phi 800$
DP=1650月

 


津 市 上 下 水 道 事 業 局			
工 事 名	令和4年度 水工補綴第1号 殿村及び野田地内配水管布設工事		
図面の種類	弁篋設置標準図		
縮 尺	1:30	図面番号	33/34
受注者名			

試掘断面図

NO. 2

S=1:50

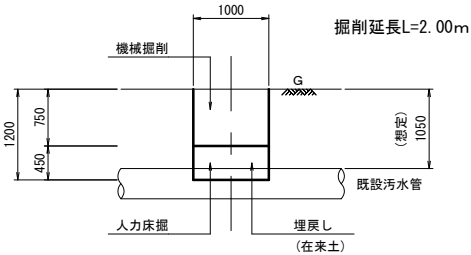


IPNO	IP. 27
IA	67-30-00

試掘断面図

NO. 1

S=1:50

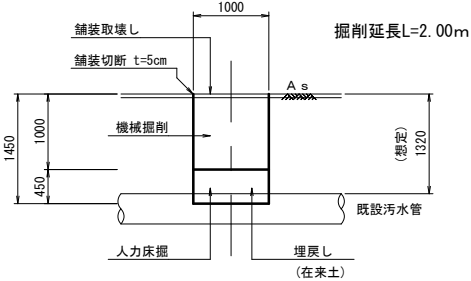

IPNO	IP. 26
IA	11-18-37

IPNO	IP. 25
IA	11-25-00


試掘断面図

NO. 3 -1 -2

S=1:50

国道歩道

掘削延長L=2.00m

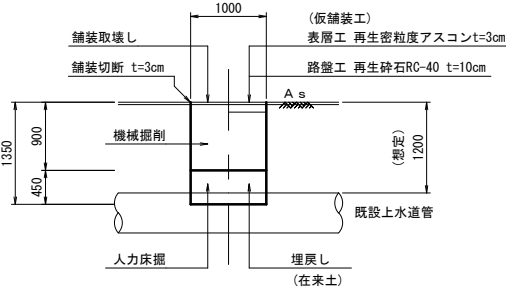

IPNO	IP. 29
IA	90-00-00

IPNO	IP. 30
IA	90-00-00

※この図面はA1サイズを原寸とする。

津市上下水道事業局			
工 事 名	令和4年度 水工補綴第1号		
	殿村及び野田地内配水管布設工事		
図面の種類	配水管平面図(試掘工)		
縮 尺	1:500	図面番号	34/34
受注者名			