


設 計 図

平面図(1/2)

S=1:500

管布設工 (DIP(Φ150) GX形) L=231.2m

表層(再生密粒度As(13) t=5cm) A=919.3m<sup>2</sup>


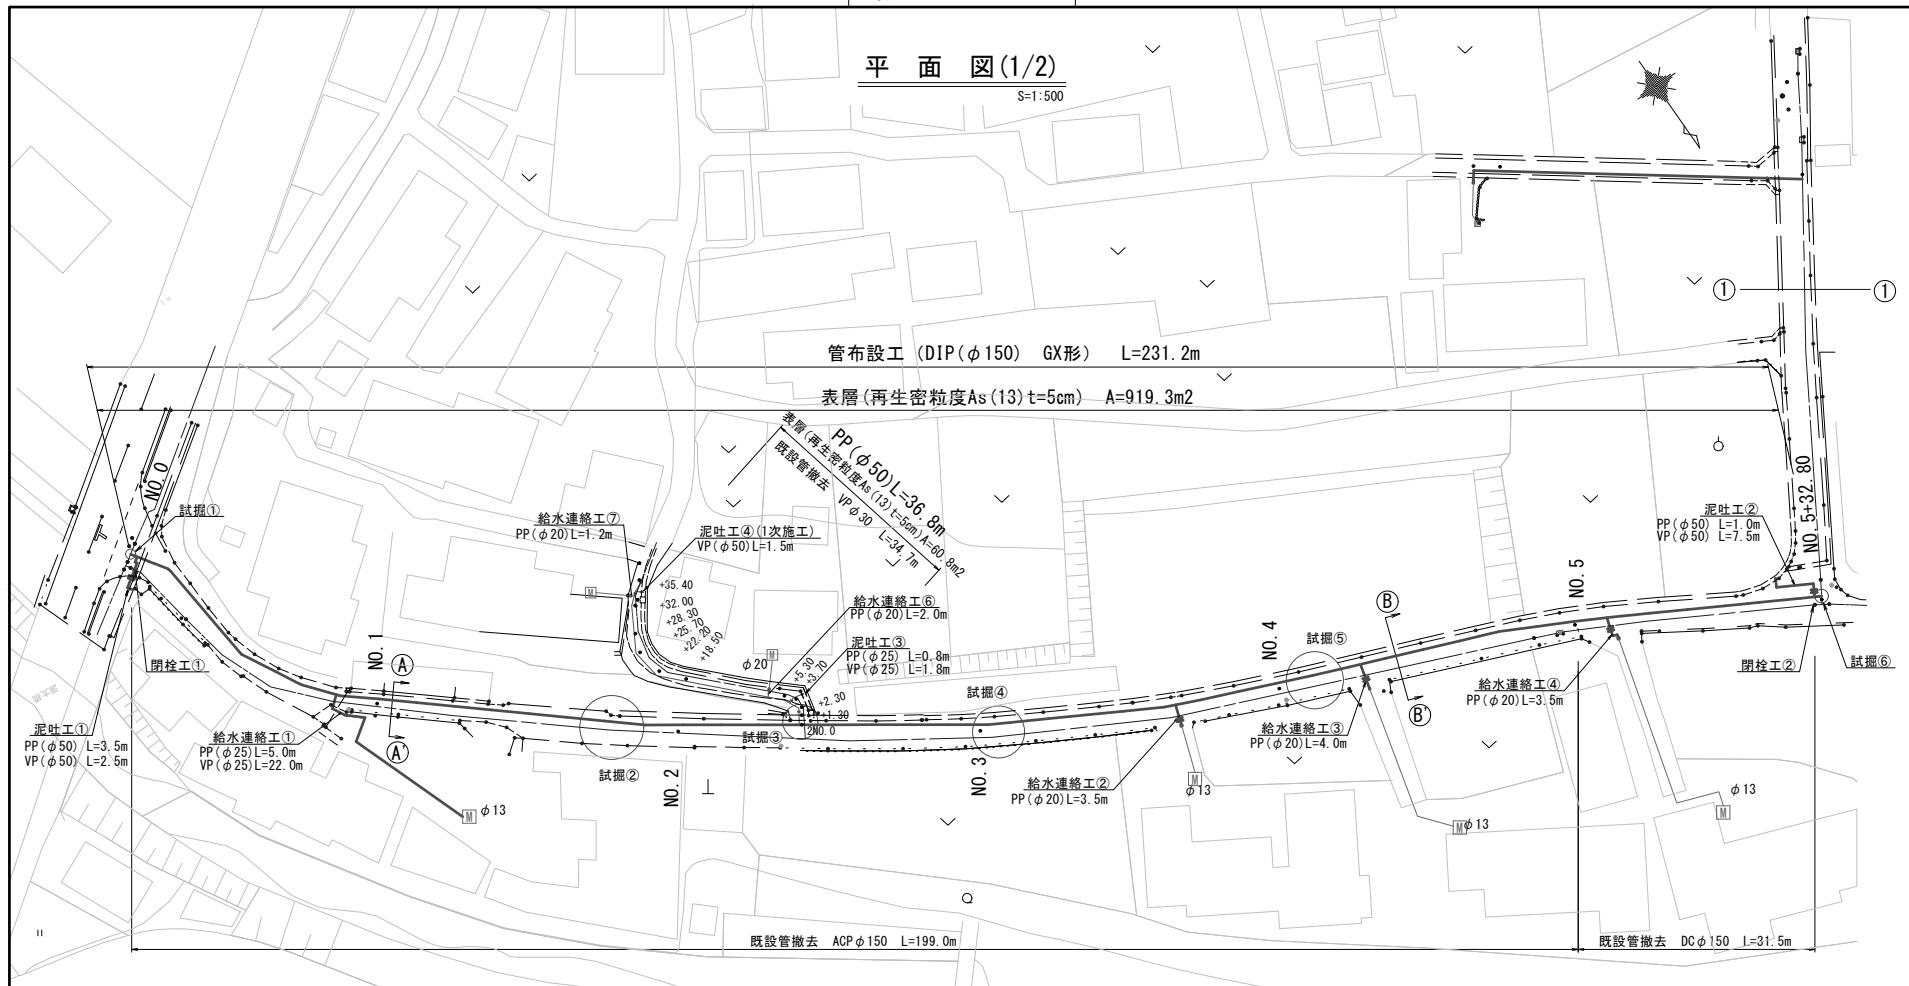


横断面図

S=1:100

A - A'

B - B'

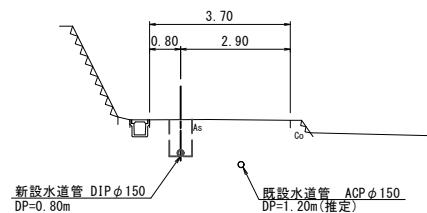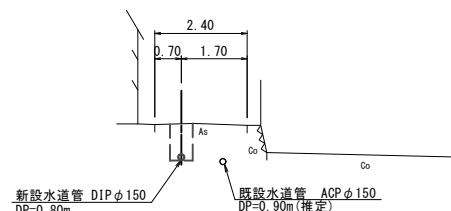


占用物件凡例

線 理	名 称
—	水道管(新設)
—	既設水道管

※この図面はA 2 サイズを原寸とする。


津市上下水道事業局	
工事名	令和4年度工水工第28号 柳原町地内配水管布設工事
図面の種類	平面図(1/2)・横断面図
縮 尺	図示
受注者名	図面番号 1/1

設 計 図

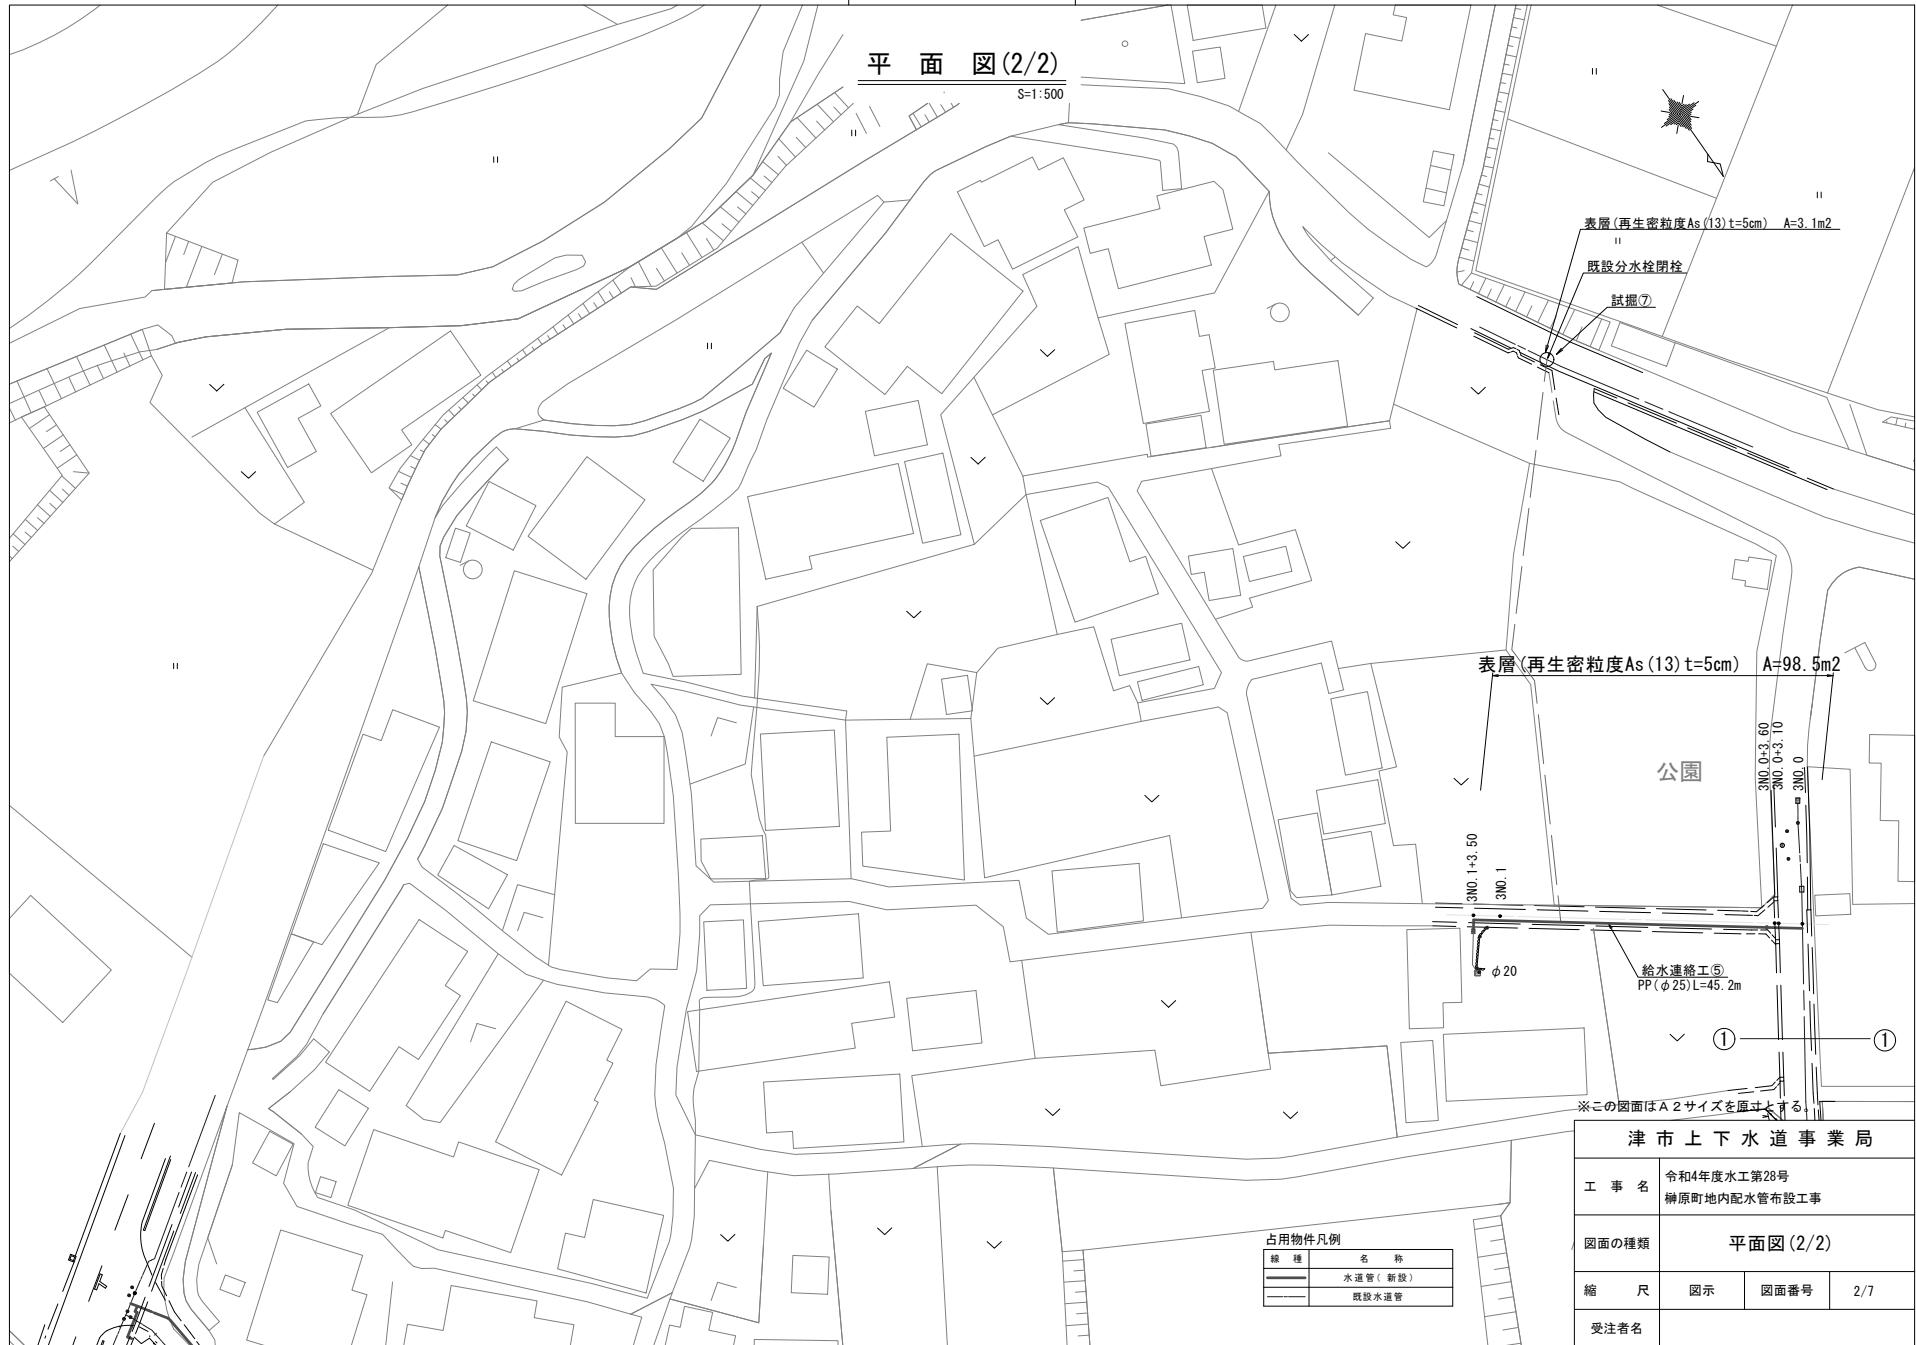


設 計 図


土 工 定 規 図

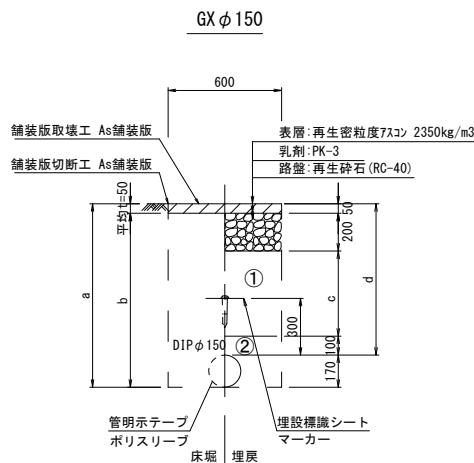


φ 150	a	b	c	d
土被り 800	970	920	450	800
900	1070	1020	550	900
1200	1370	1320	850	1200

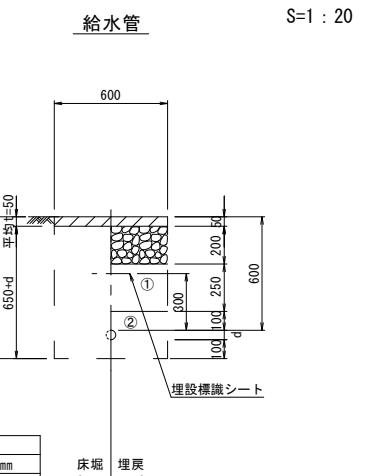


給水管外径 d
φ 13 d=20mm
φ 20 d=25mm
φ 25 d=30mm

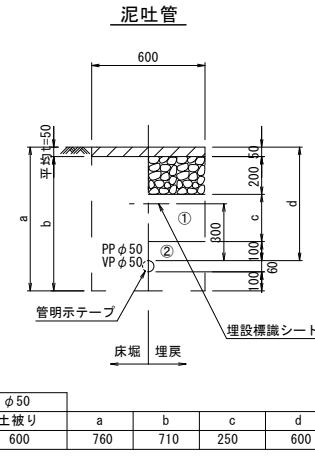

φ 50	a	b	c	d
土被り 600	760	710	250	600

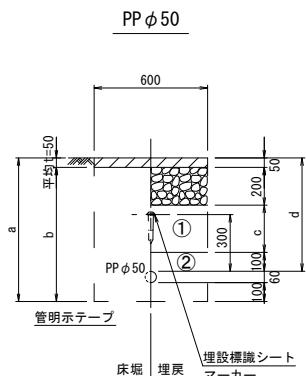

φ 50	a	b	c	d
土被り 600	760	710	250	600

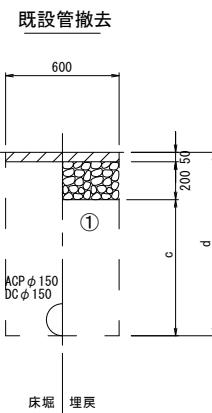

φ 150	a	b	c	d
土被り 1000	1170	1120	920	1170


※この図面はA2サイズを原寸とする。

津市上下水道事業局		
工事名	令和4年度水工第28号 柳原町地内配水管布設工事	
図面の種類	土工定規図	
縮尺	図示	図面番号 3/7
受注者名		

① ··· 再生碎石 (RC-40)

② ··· 管基礎用砂


設 計 図

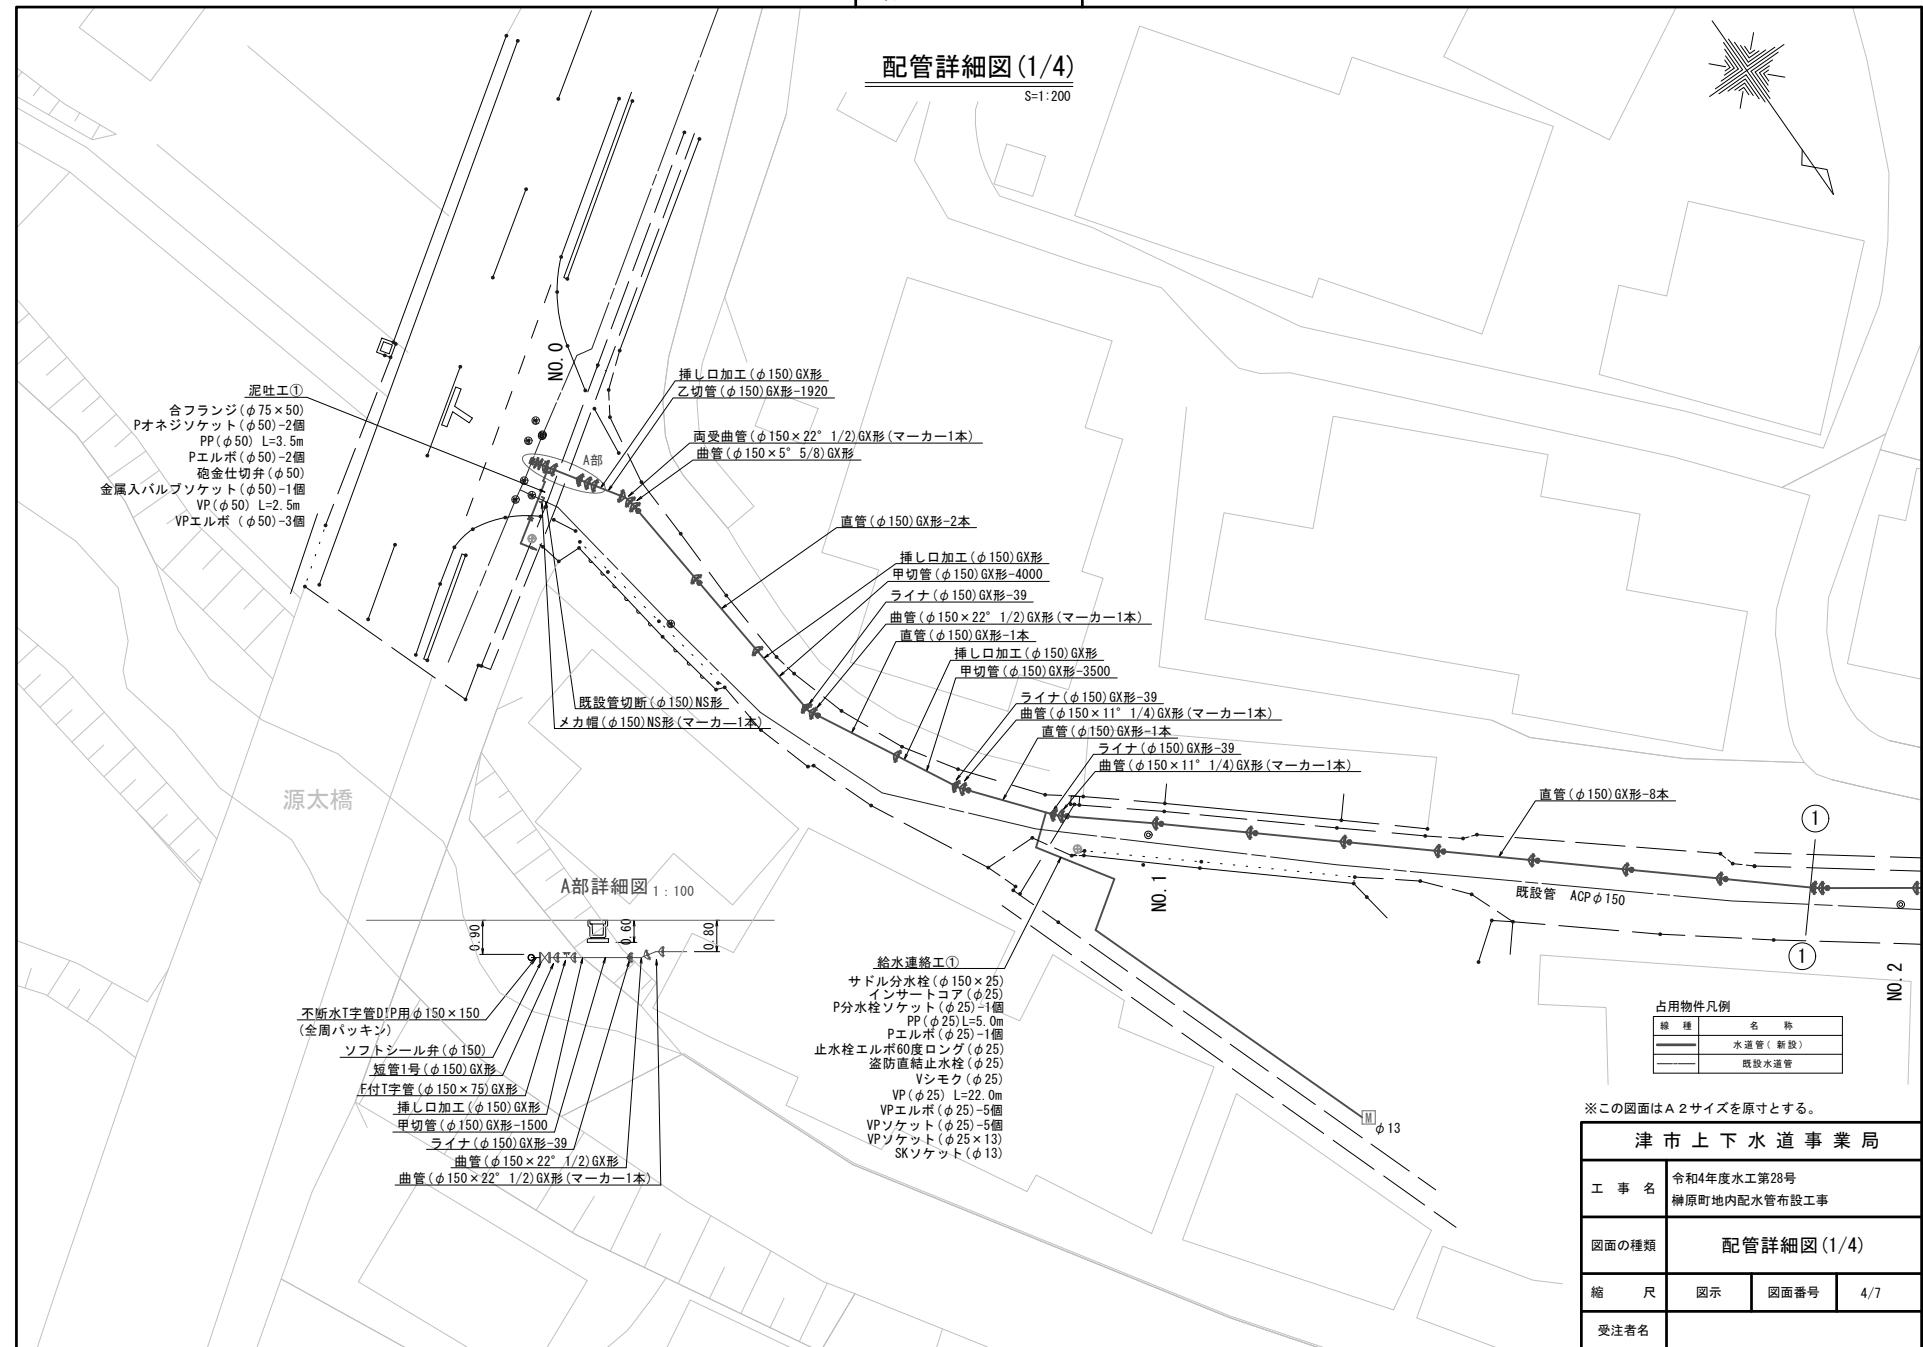

設 計 図

配管詳細図(2/4)

S=1:200

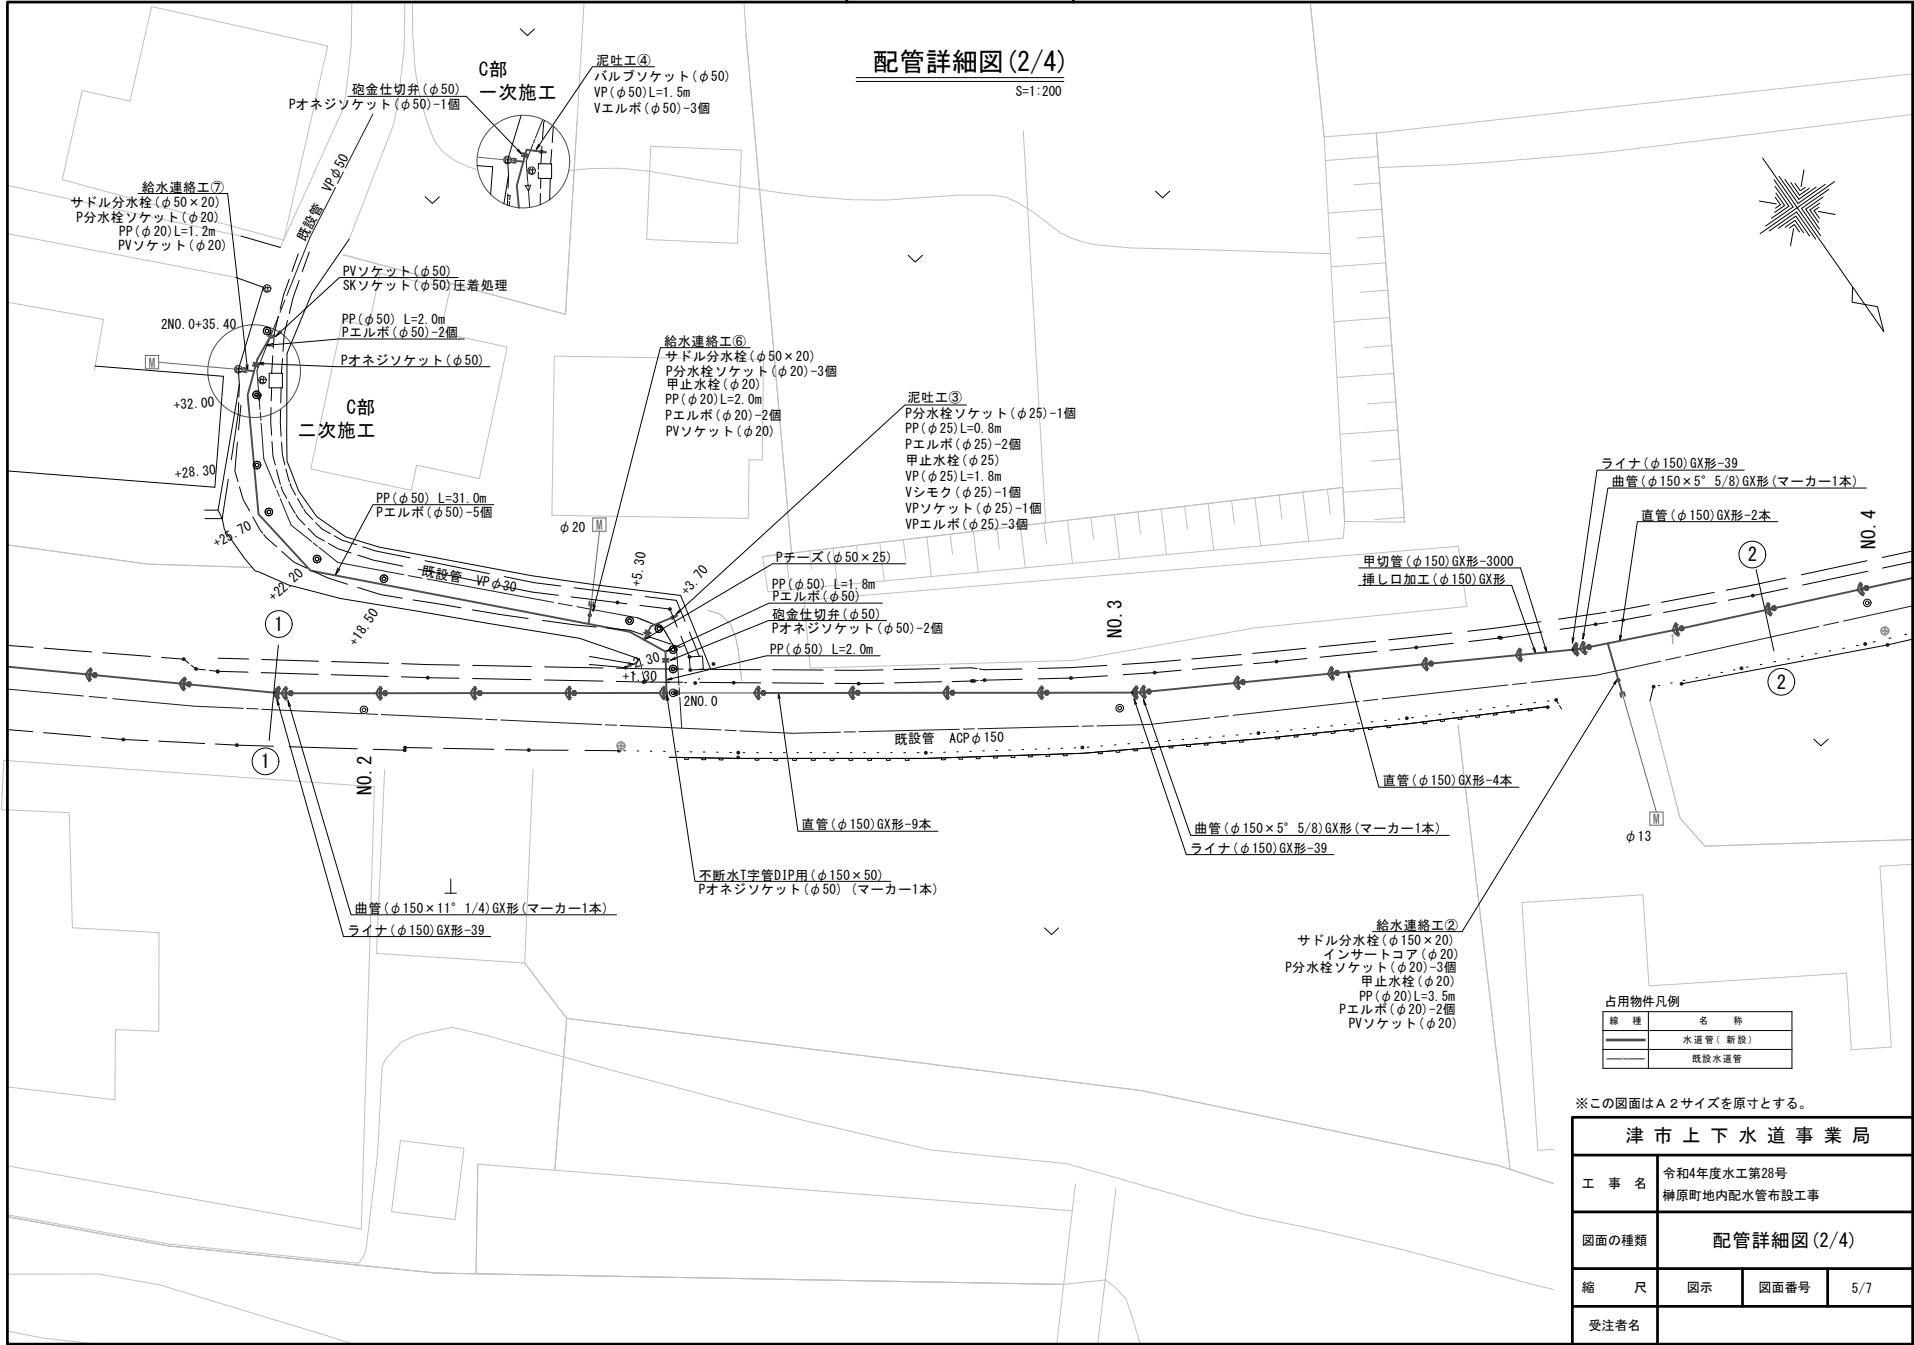



設 計 図

配管詳細図(4/4)

S=1:200

