


設計図

平面図(1/4)

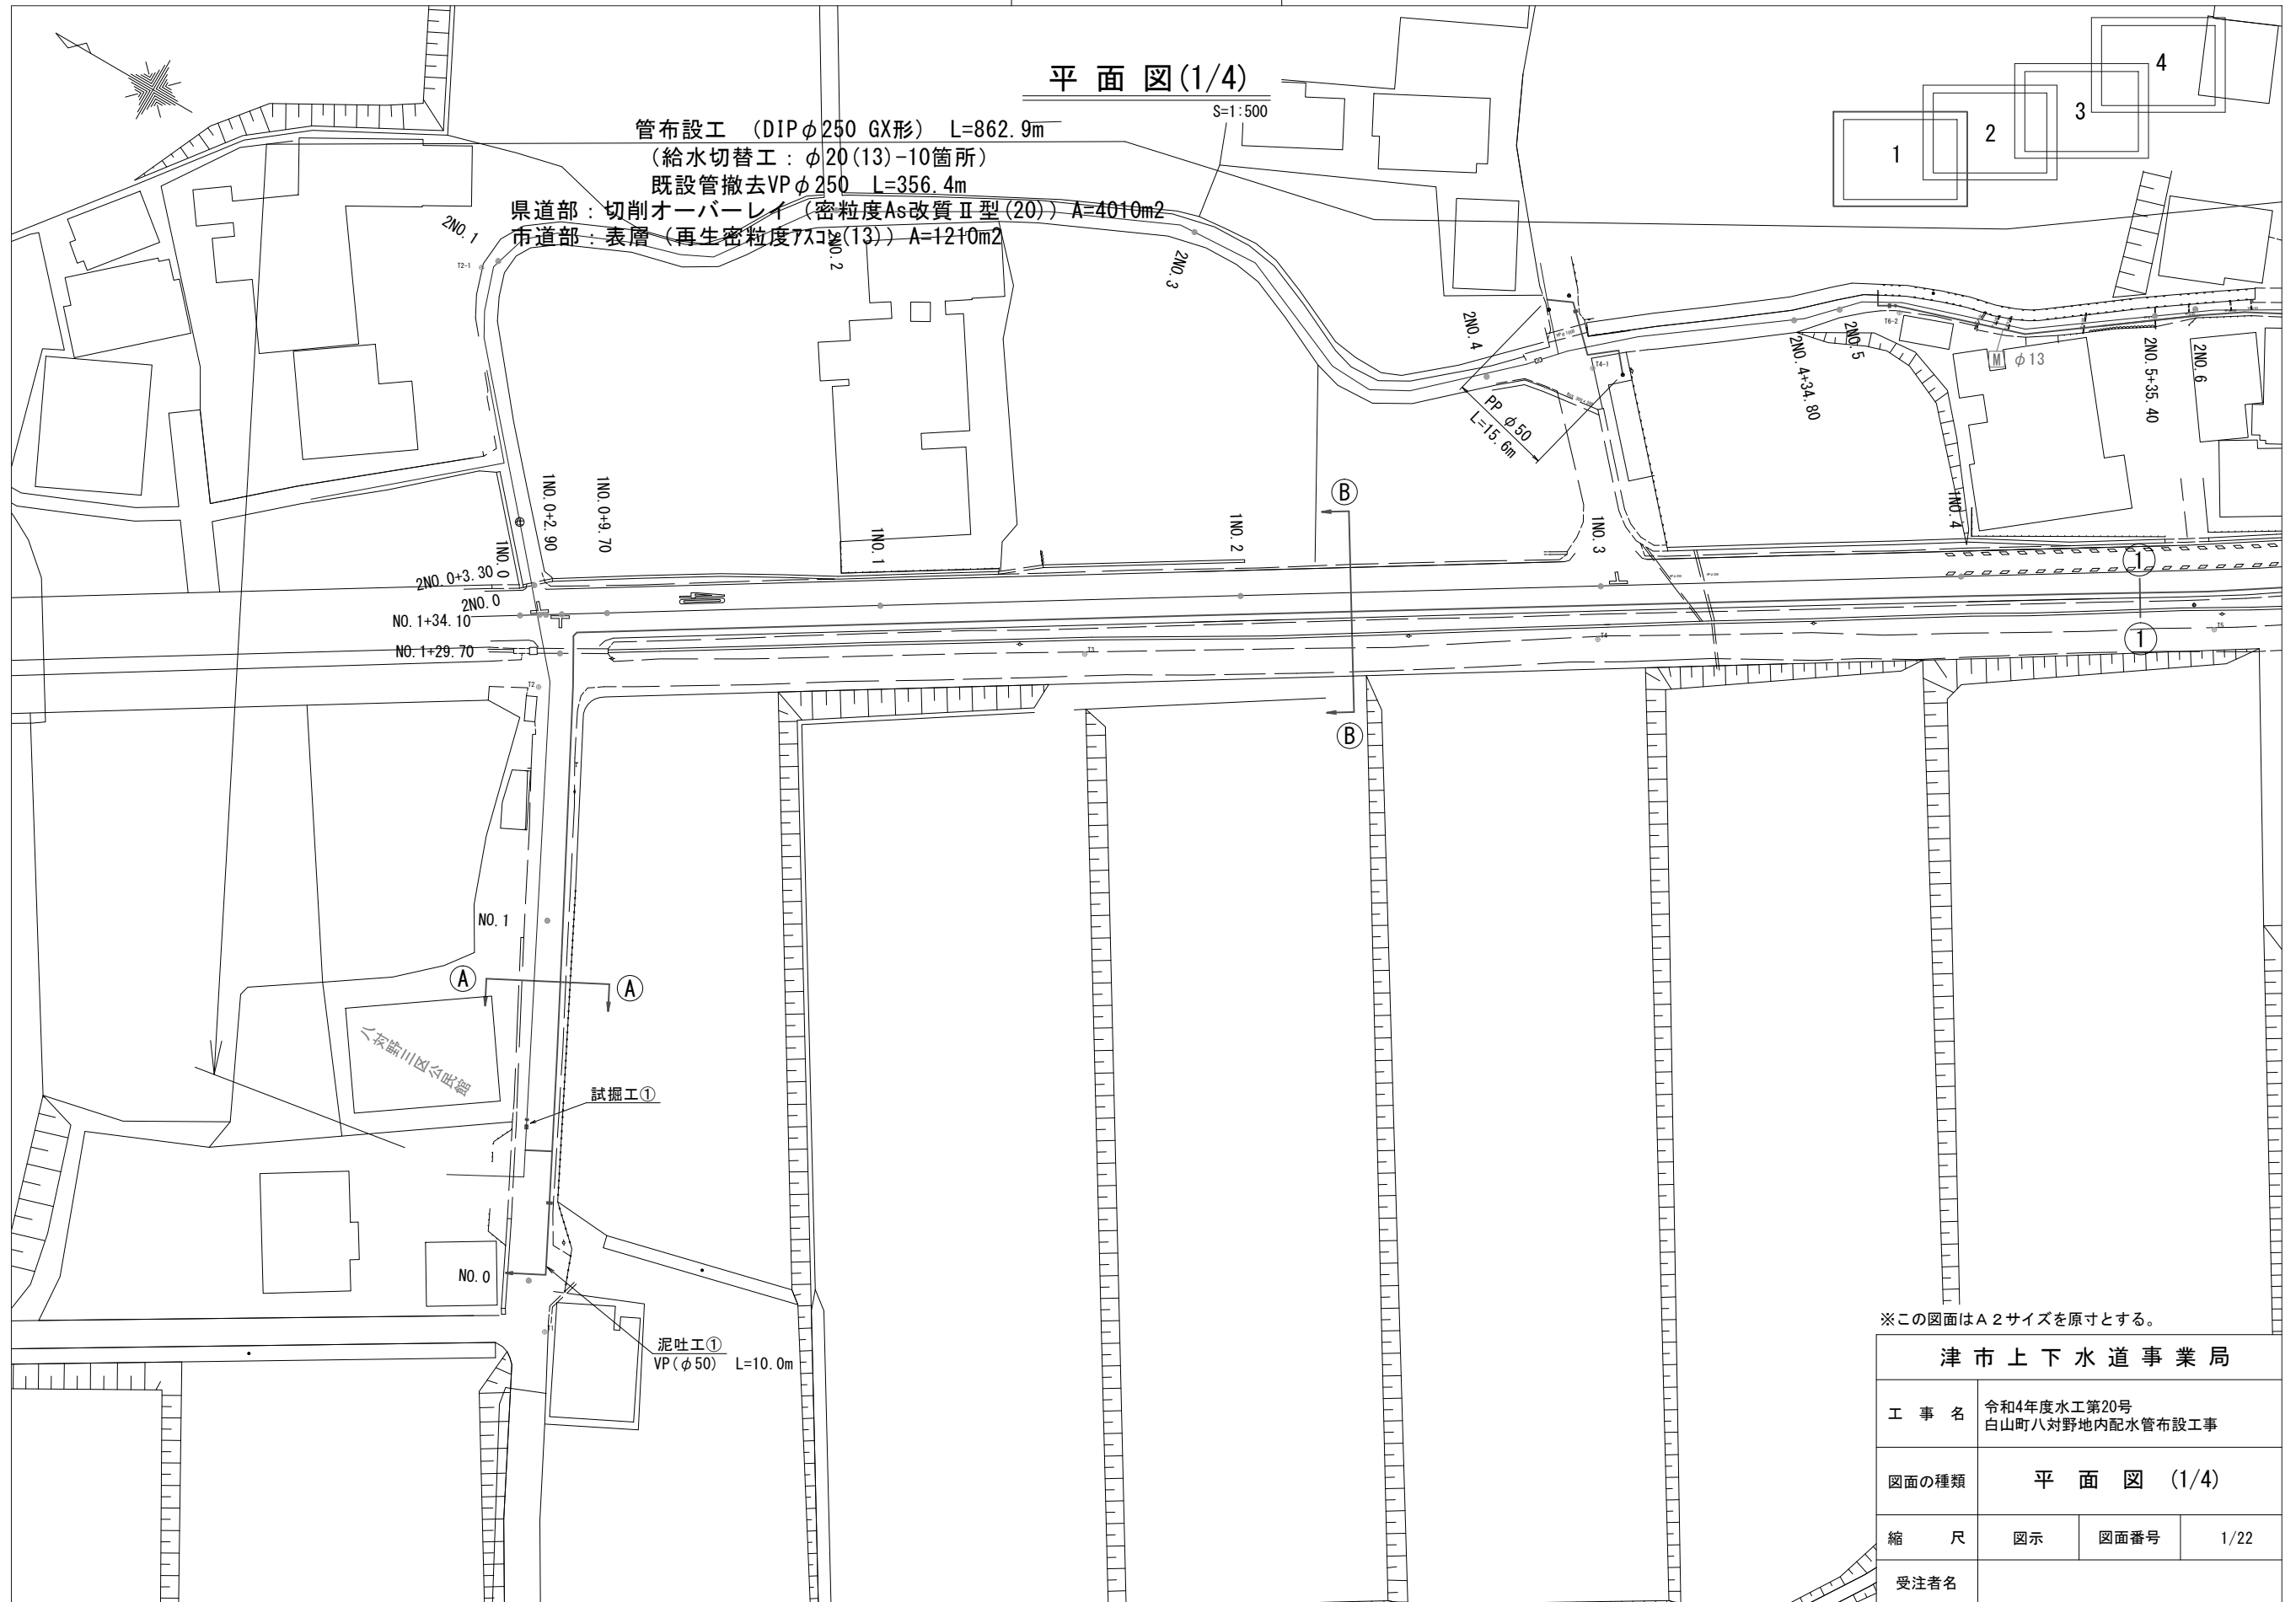


※この図面はA2サイズを原寸とする。

津市上下水道事業局			
工 事 名	令和4年度水工第20号 白山町八対野地内配水管布設工事		
図面の種類	平 面 図 (1/4)		
縮 尺	図示	図面番号	1/22
受注者名			

設計図

平面図(2/4)

S=1:500

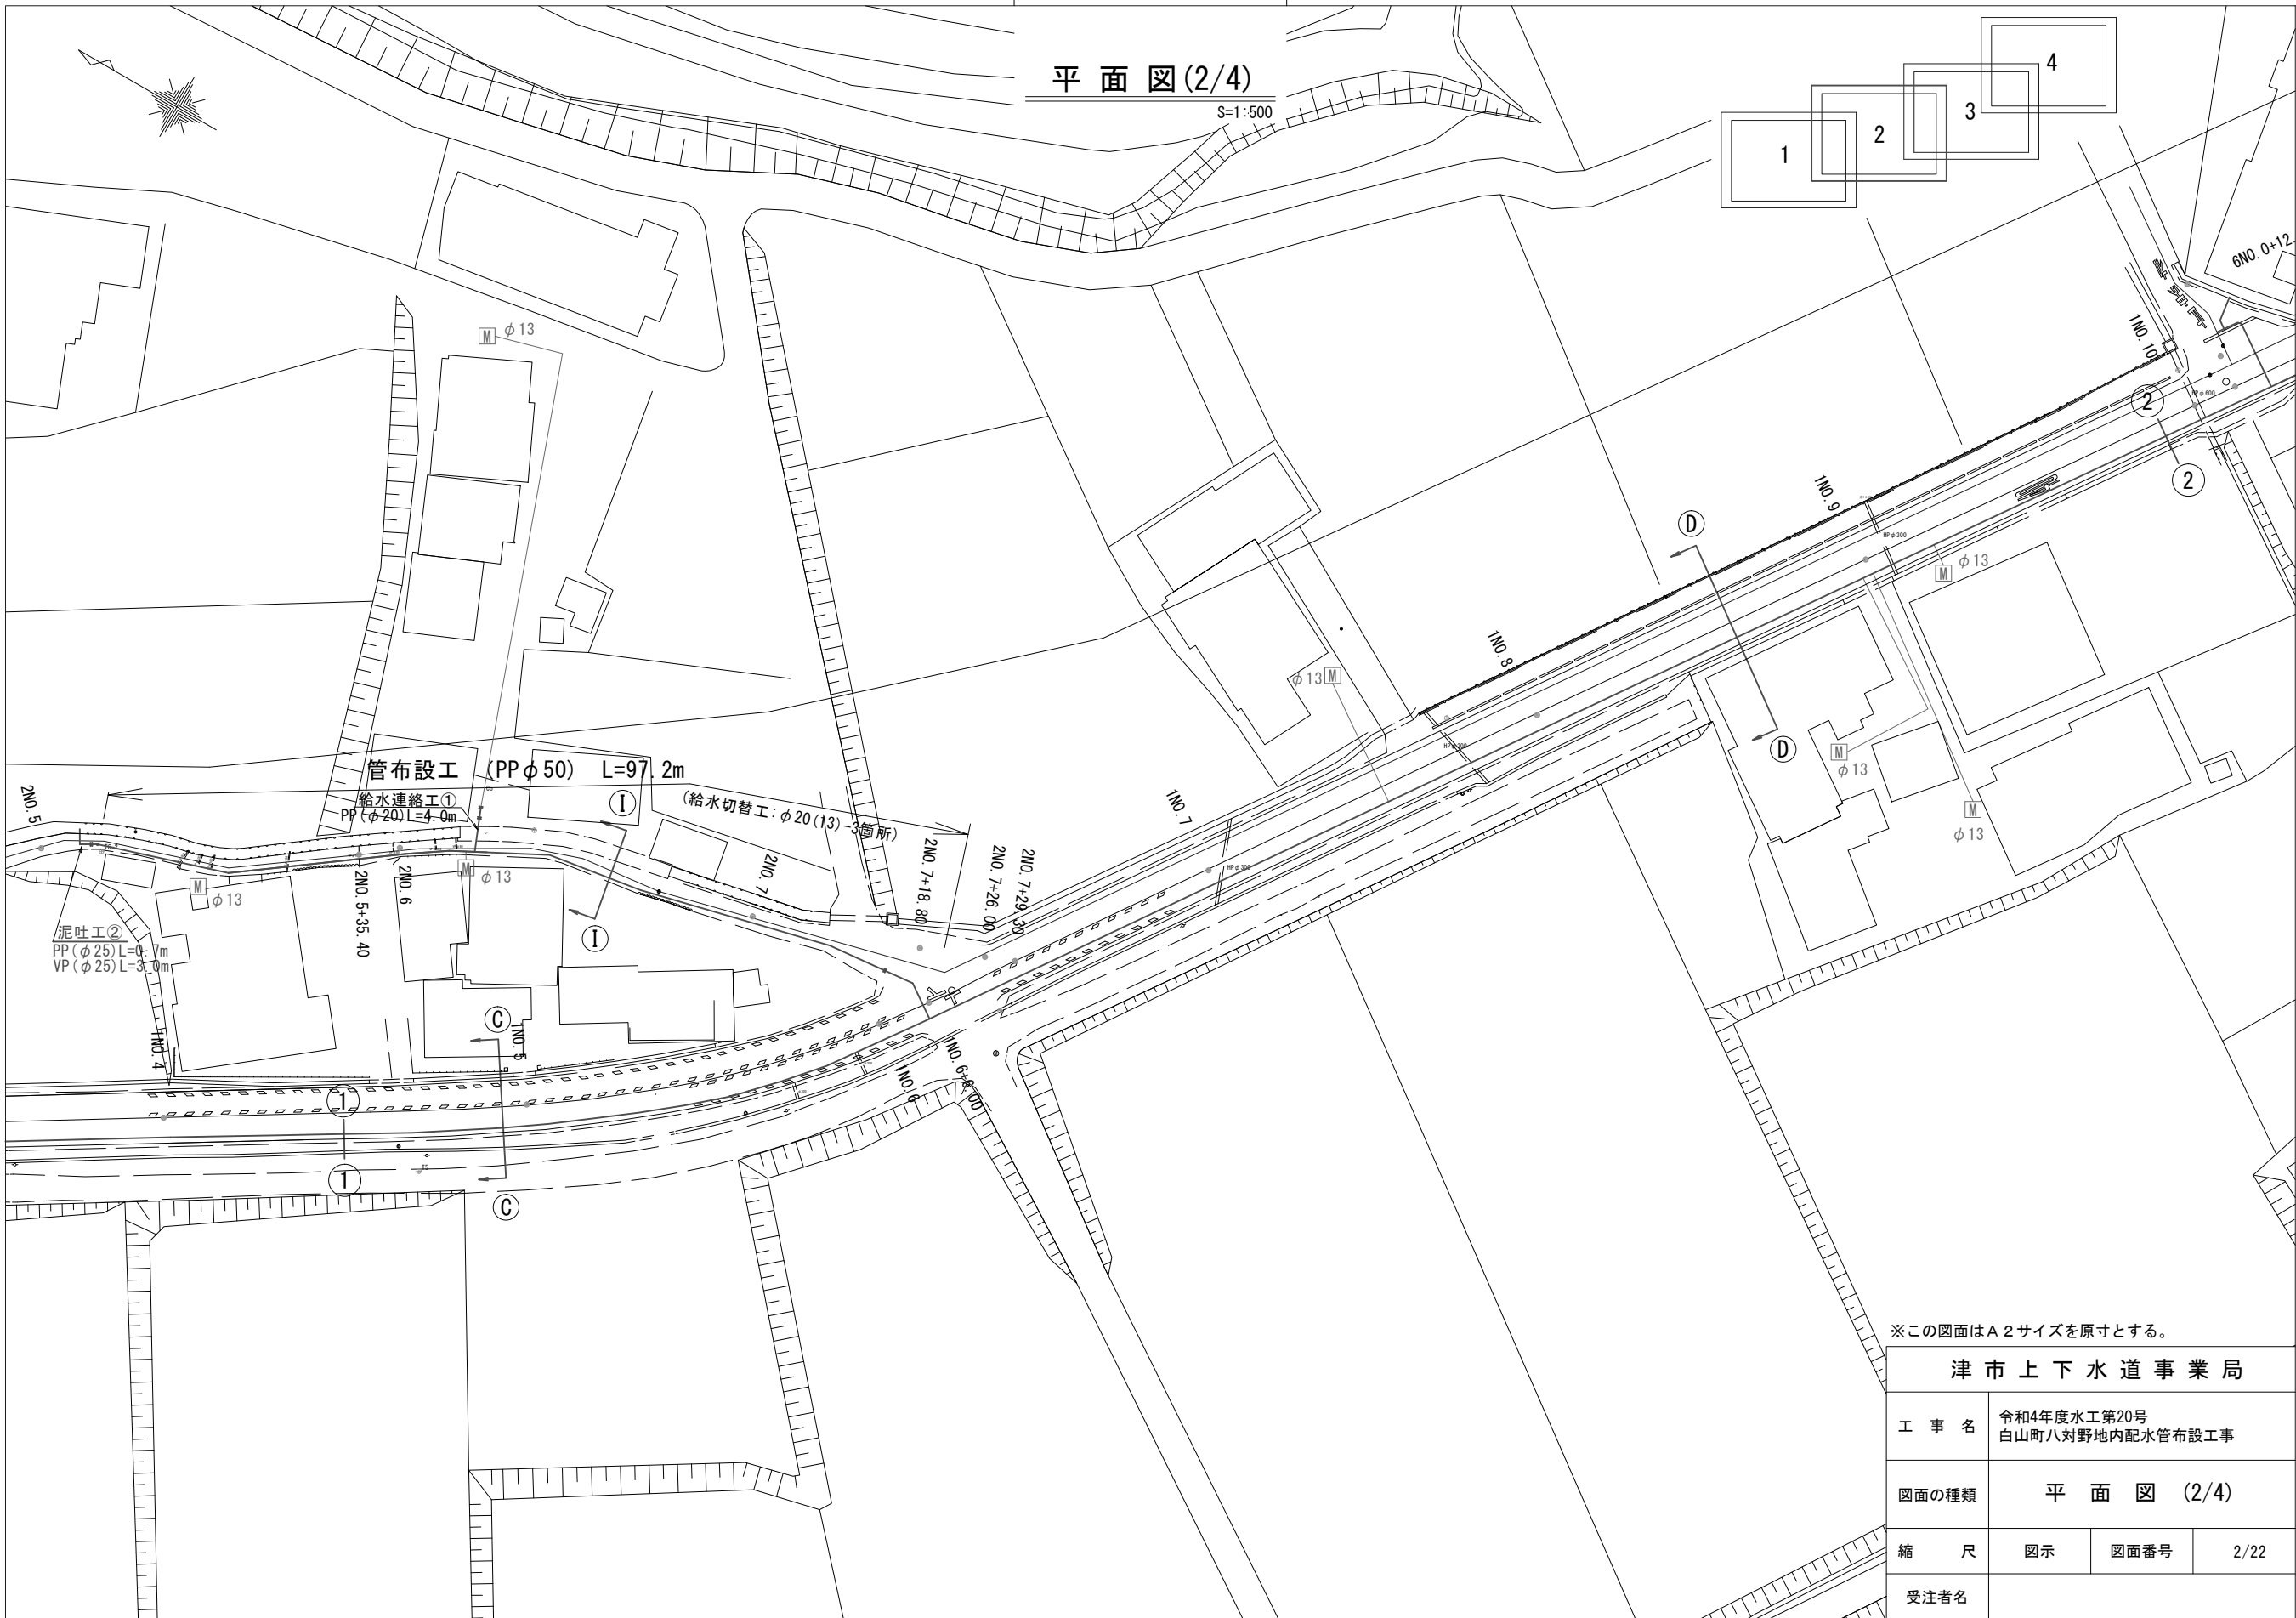

※この図面はA2サイズを原寸とする。

津市上下水道事業局			
工 事 名	令和4年度水工第20号 白山町八対野地内配水管布設工事		
図面の種類	平 面 図 (2/4)		
縮 尺	図 示	図面番号	2/22
受注者名			


設 計 図

平 面 図 (3/4)

S=1:500

※この図面はA2サイズを原寸とする。

津 市 上 下 水 道 事 業 局			
工 事 名	令和4年度水工第20号 白山町八対野地内配水管布設工事		
図面の種類	平 面 図 (3/4)		
縮 尺	図 示	図面番号	3/22
受注者名			

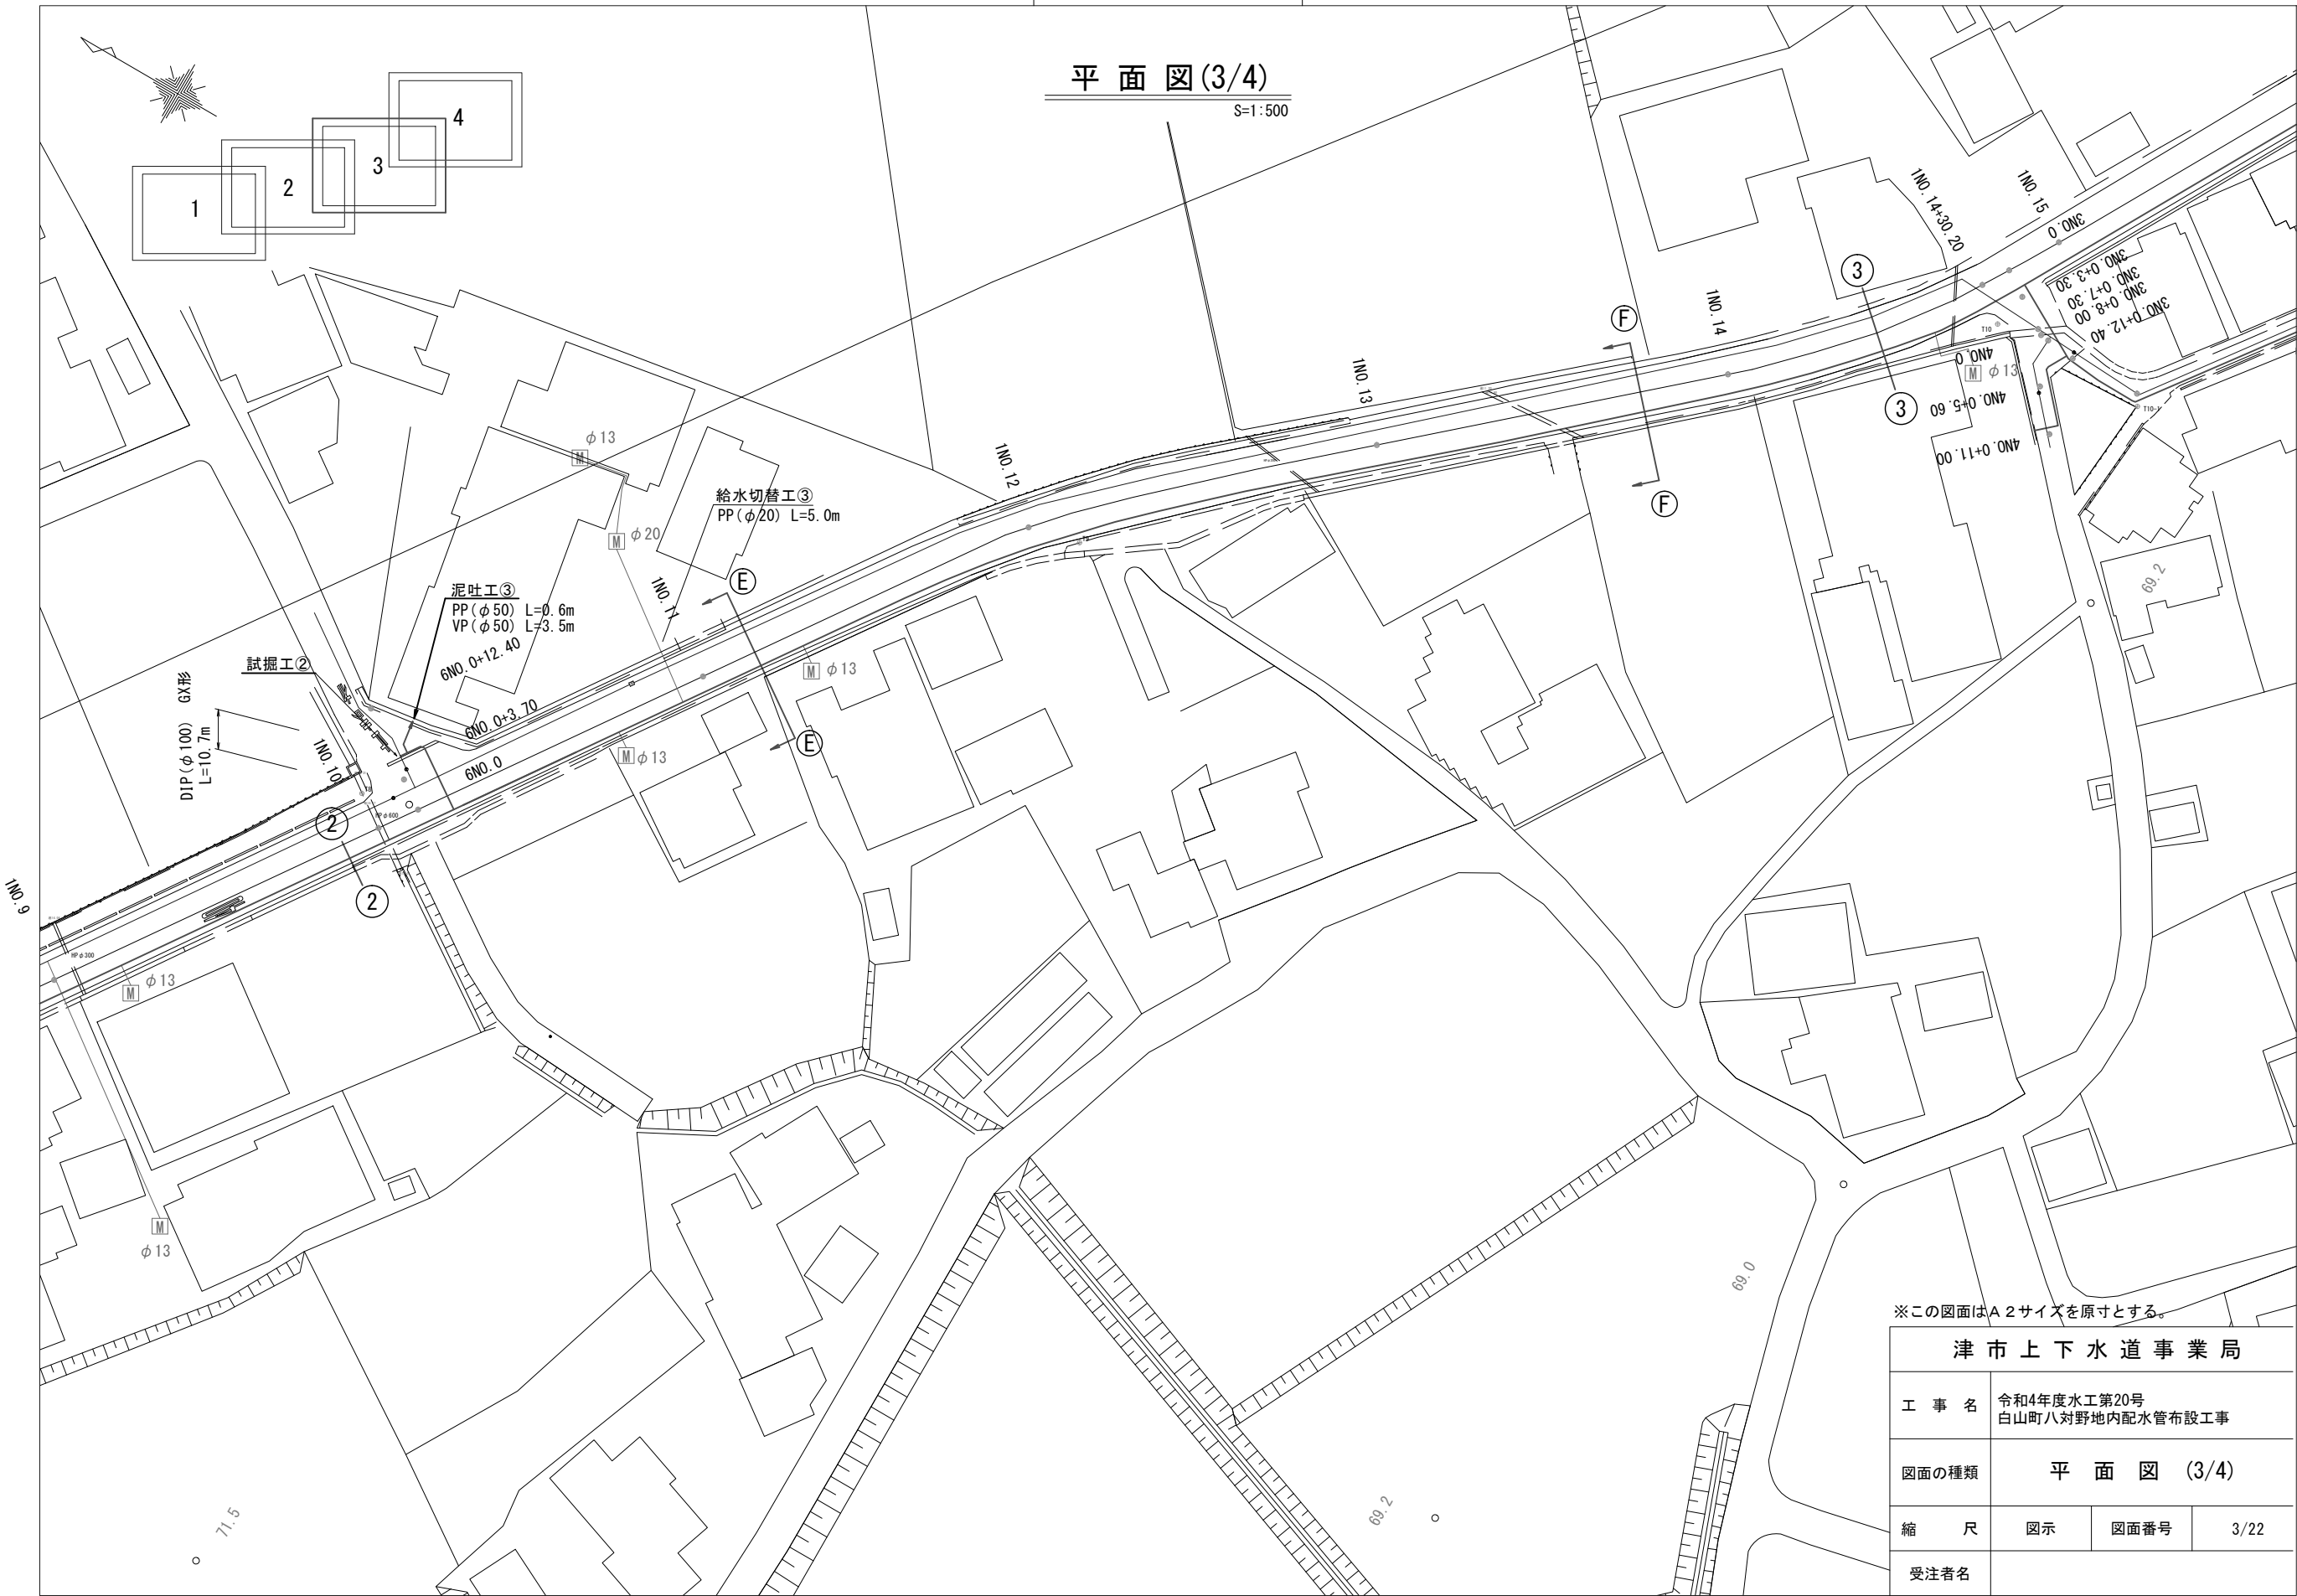

設計図

平面図(4/4)

S=1:500





※この図面はA2サイズを原寸とする。

津市上下水道事業局			
工 事 名	令和4年度水工第20号 白山町八対野地内配水管布設工事		
図面の種類	平 面 図 (4/4)		
縮 尺	図 示	図面番号	4/22
受注者名			

横断面図(1/2)

S=1:200

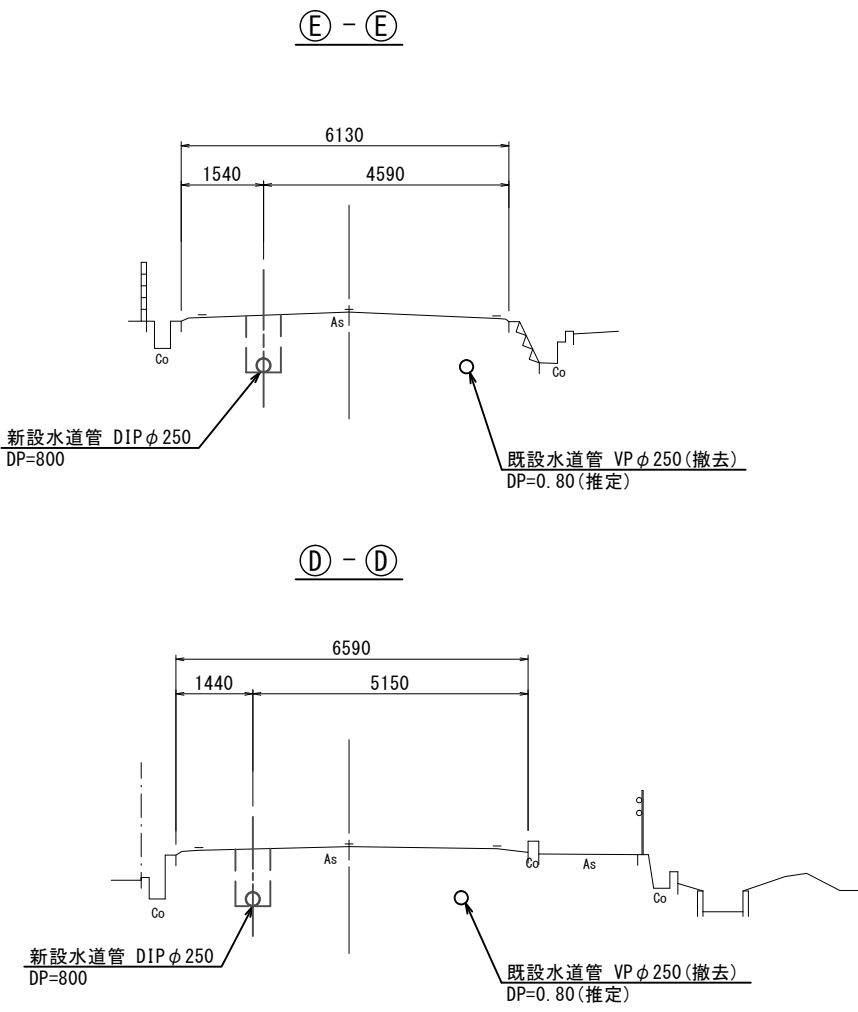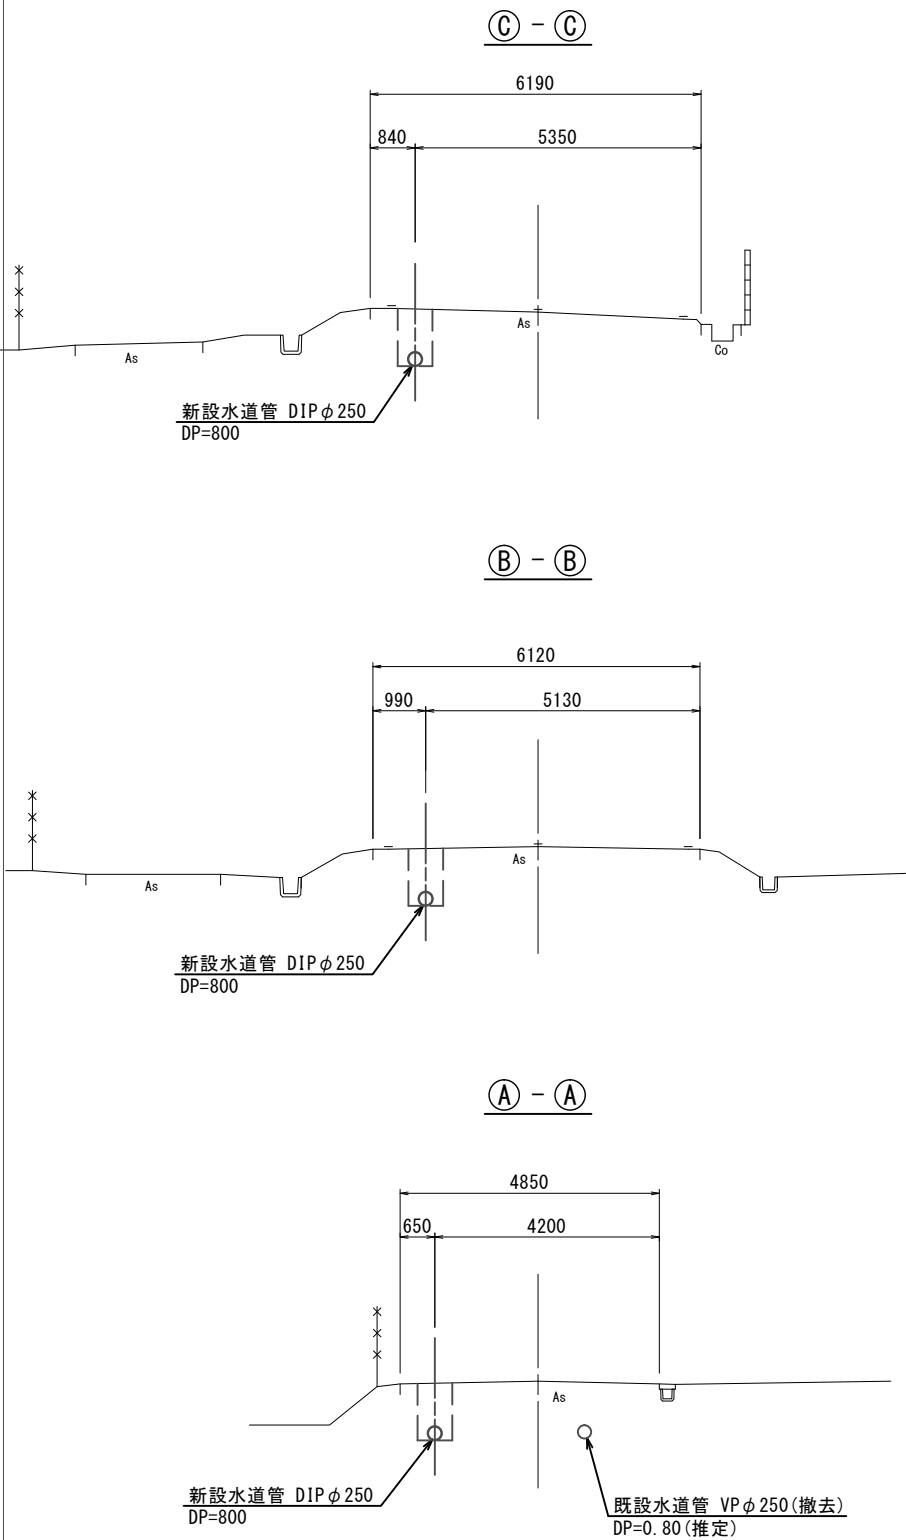


※この図面はA 2サイズを原寸とする。

津市上下水道事業局			
工 事 名	令和4年度水工第20号 白山町八対野地内配水管布設工事		
図面の種類	横断面図(1/2)		
縮 尺	図示	図面番号	5/22
受注者名			


横断面図 (2/2)

S=1:200


⑨ - ⑨

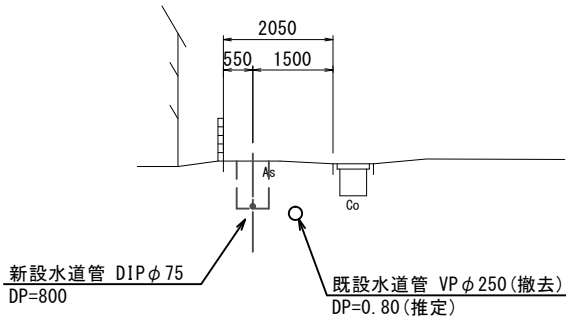


⑧ - ⑧

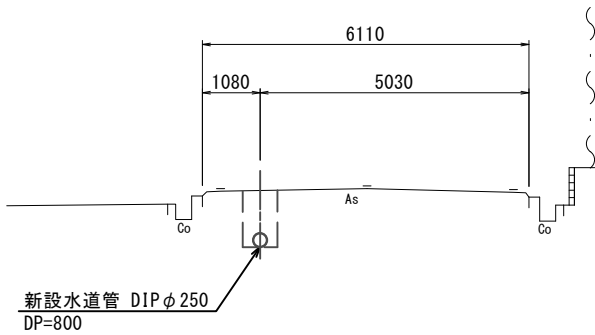

⑦ - ⑦

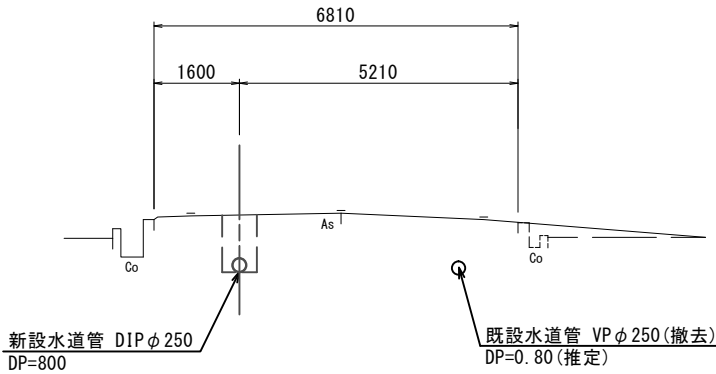

① - ①

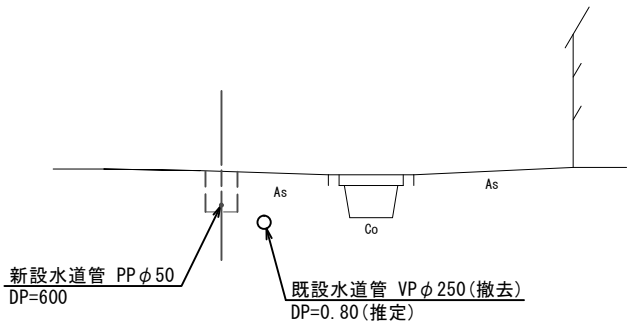

※この図面はA 2サイズを原寸とする。


津市上下水道事業局			
工 事 名	令和4年度水工第20号 白山町八対野地内配水管布設工事		
図面の種類	横断面図 (2/2)		
縮 尺	図示	図面番号	6/22
受注者名			

設計図

土工定規図(1/3)


S=1 : 20

GXφ250

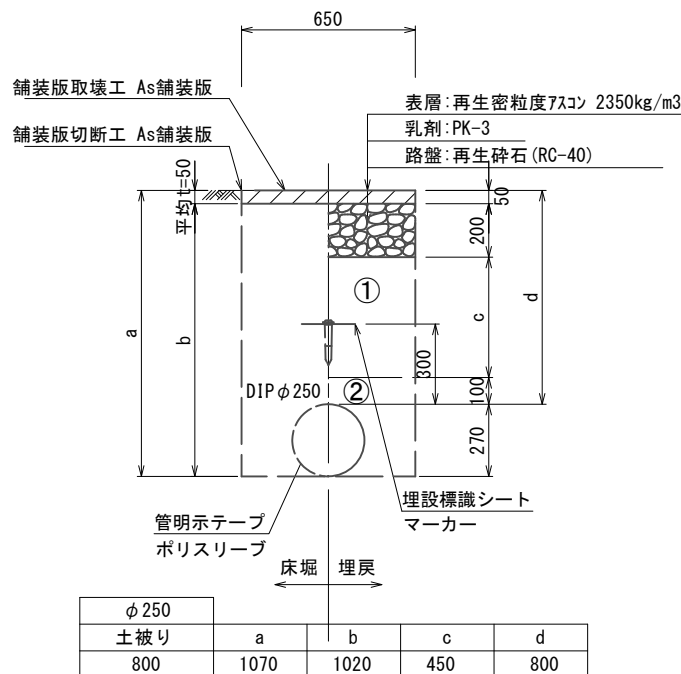


GXφ250

(N5交通)

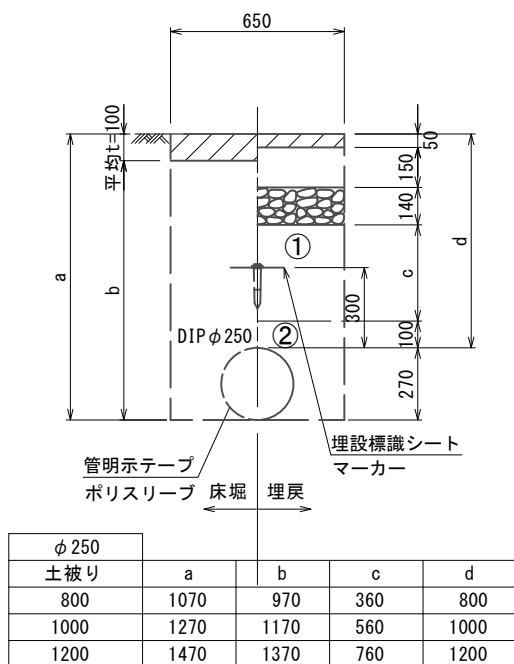


GXφ250

(N5交通)

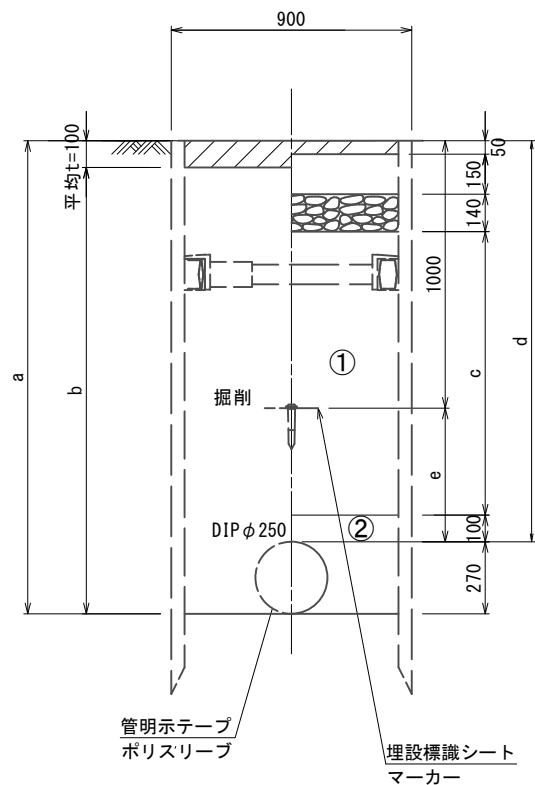

φ250 土被り	a	b	c	d	e
1400	1670	1570	1060	1400	400


GXφ100

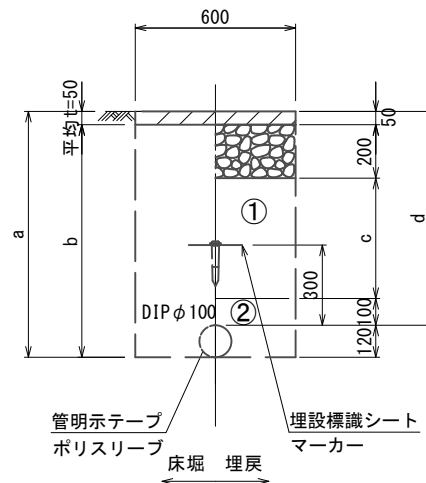

φ100 土被り	a	b	c	d
800	920	870	450	800
1200	1320	1270	850	1200


GXφ100

(N5交通)

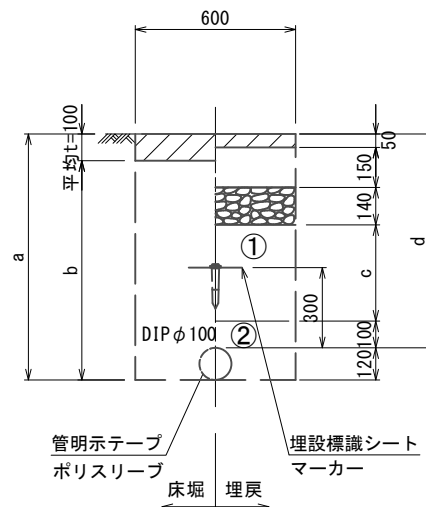

φ100 土被り	a	b	c	d
800	920	820	360	800

GXφ75

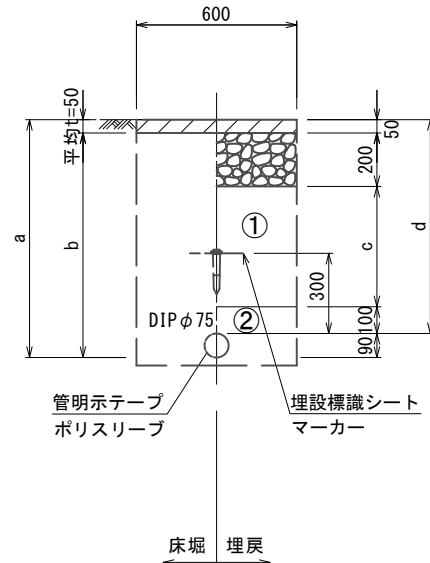

φ75 土被り	a	b	c	d
800	890	840	450	800
1100	1190	1140	750	1100
1300	1390	1340	950	1300

※この図面はA2サイズを原寸とする。

津市上下水道事業局

工事名 令和4年度水工第20号
白山町八対野地内配水管布設工事

図面の種類 土工定規図(1/3)

縮尺 図示 図面番号 7/22

受注者名






①・・・再生碎石 (RC-40)

②・・・埋戻し用砂


設計図

土工定規図(2/3)

S=1 : 20

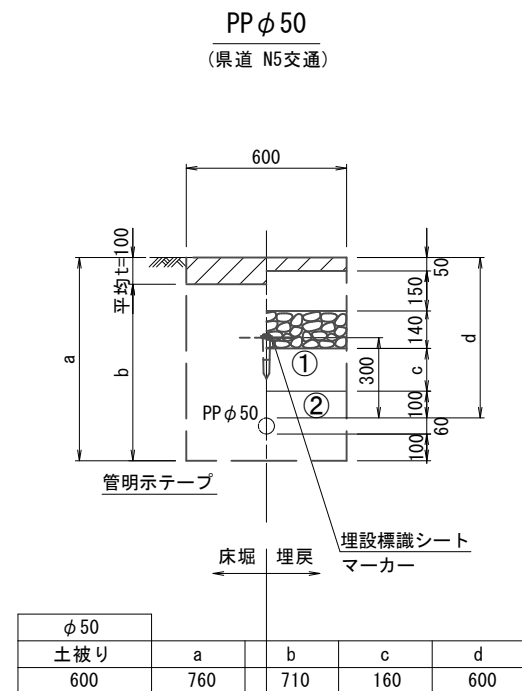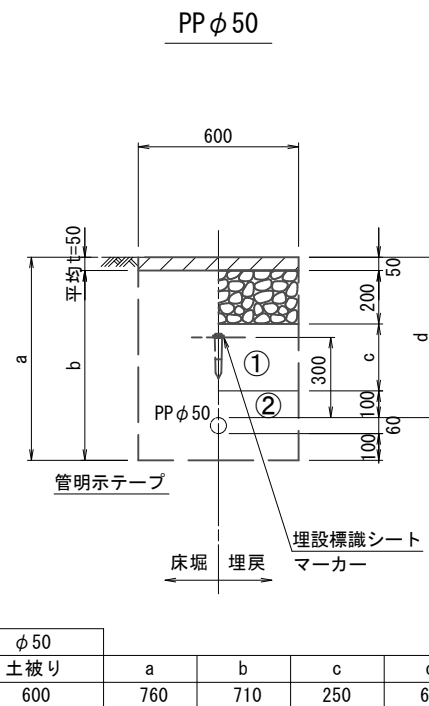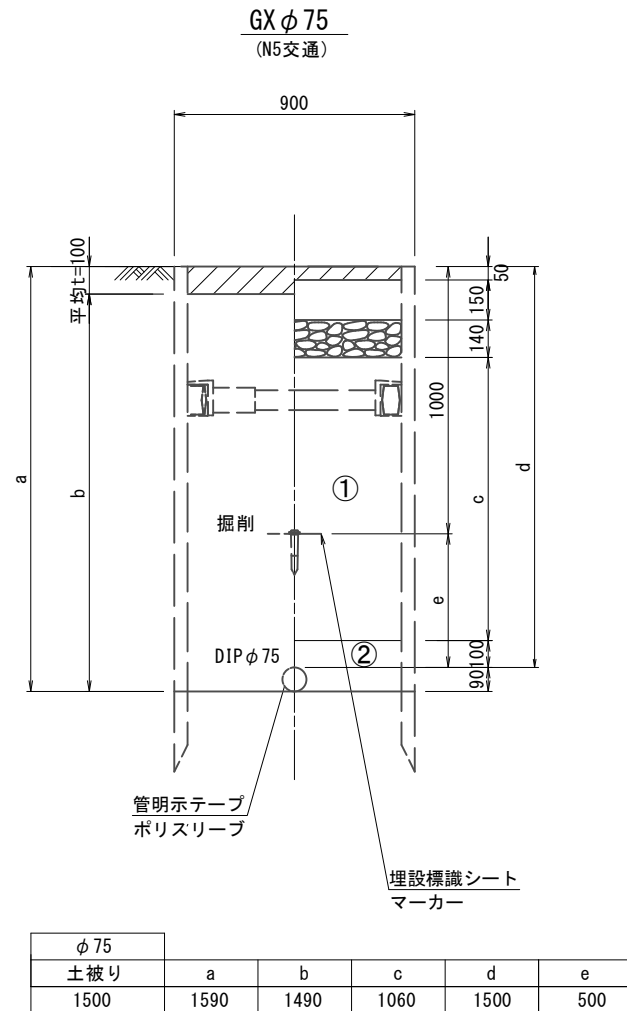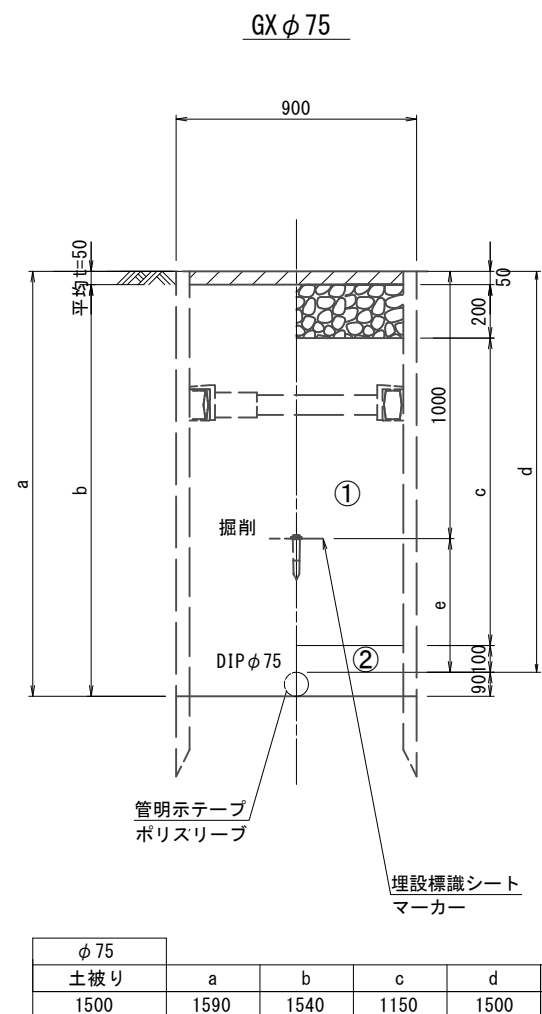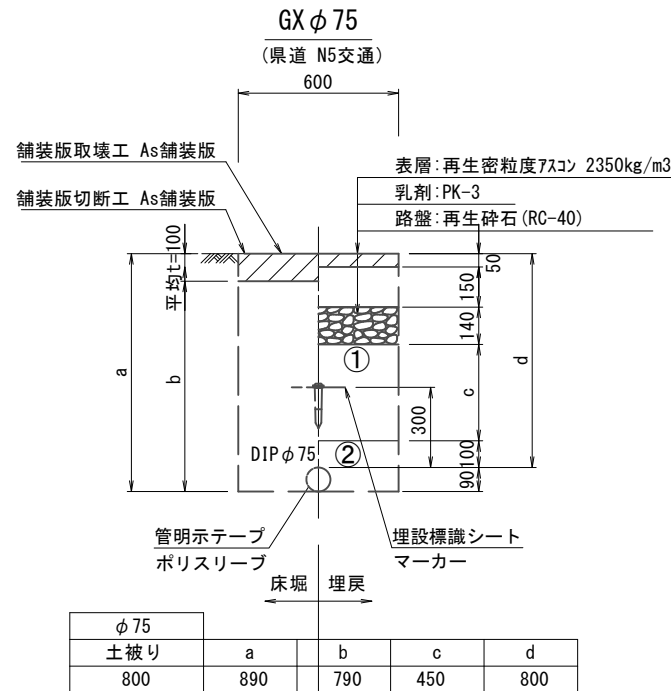

- ①・・・再生碎石 (RC-40)
②・・・埋戻し用砂

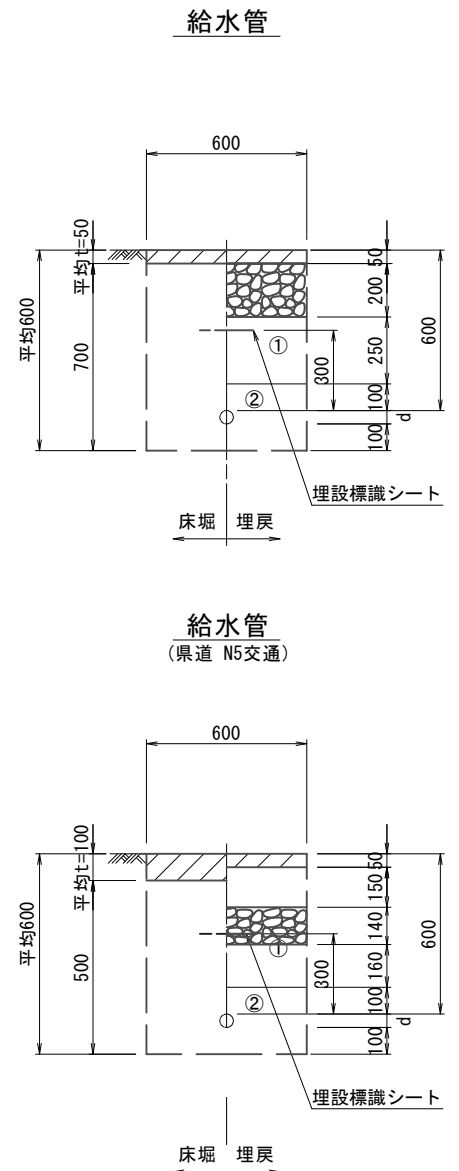


給水管外径 d	
φ 13	d=20mm
φ 20	d=25mm
φ 25	d=30mm
φ 30	d=40mm
φ 40	d=50mm
φ 50	d=60mm

※この図面はA 2サイズを原寸とする。


津市上下水道事業局			
工 事 名	令和4年度水工第20号 白山町八対野地内配水管布設工事		
図面の種類	土工定規図(2/3)		
縮 尺	図示	図面番号	8/22
受注者名			

土工定規図(3/3)

 
泥吐管



泥吐管

 


既設管撤去

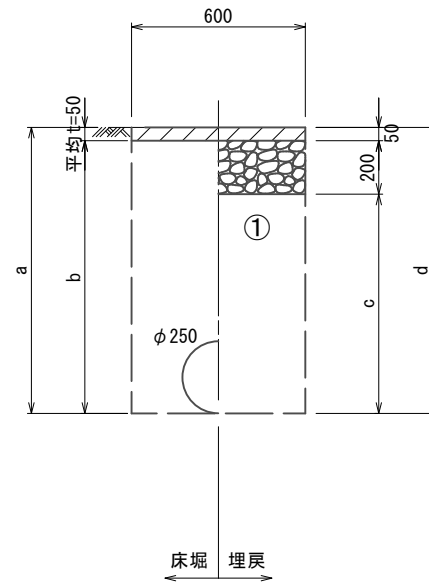

既設管撤去

泥吐管

 (県道 N5交通)



※この図面はA 2サイズを原寸とする。

津 市 上 下 水 道 事 業 局			
工 事 名	令和4年度水工第20号 白山町八対野地内配水管布設工事		
図面の種類	土工定規図 (3/3)		
縮 尺	図示	図面番号	9/22
受注者名			

① . . . 再生碎石 (RC-40)


② . . . 埋戻し用砂

土 留 工 標 準 図 (参考)

(軽量金属支保材使用の場合)


平 面 図

S=1/20

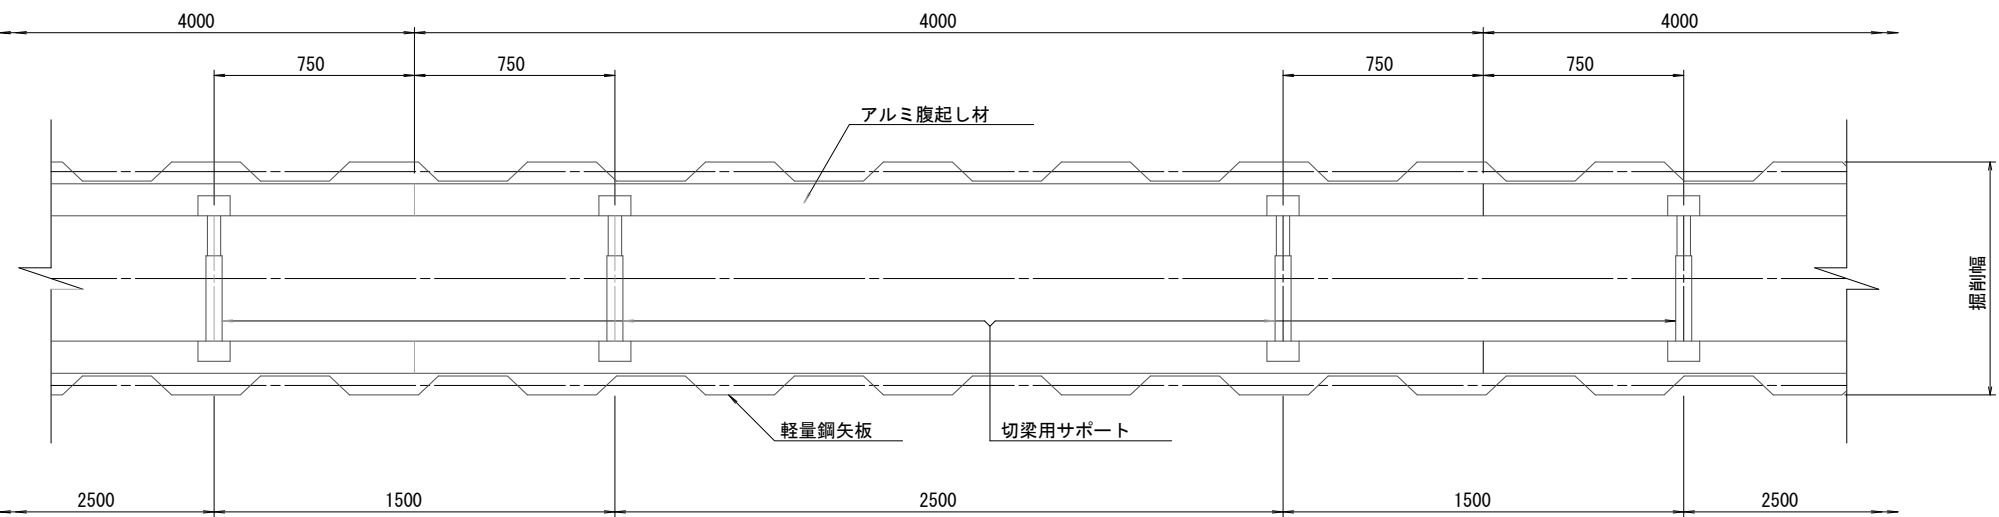


断 面 図

S=1/20

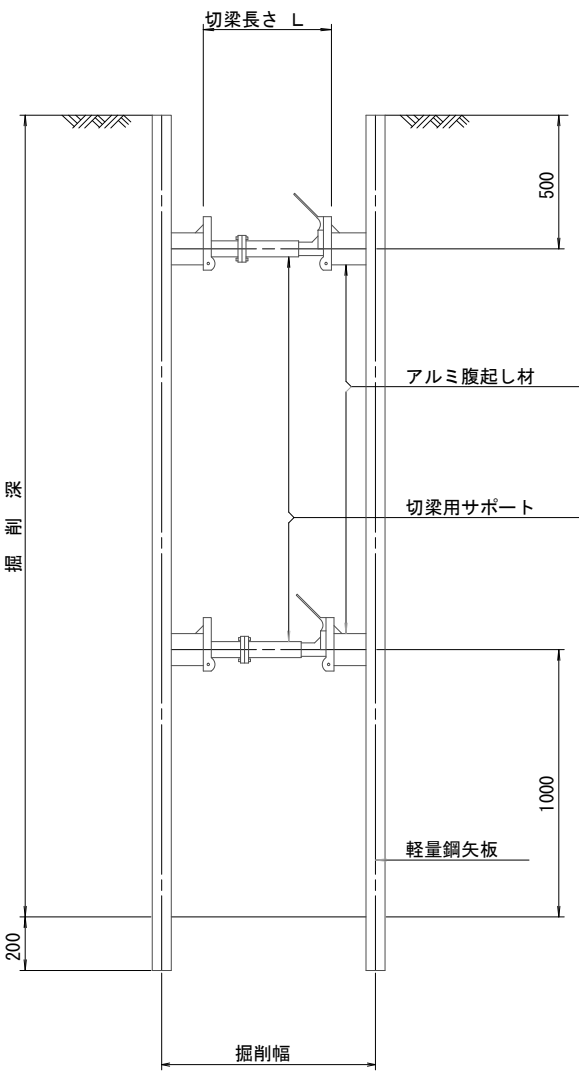

軽量鋼矢板 標準図

S=1/5

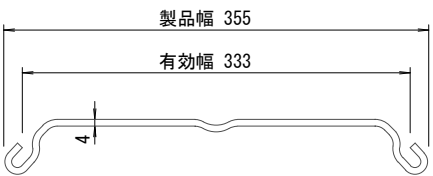


支保工段数表


掘削深 (m)	矢板長 (m)	支保工段数 (段)
1.5<H≤1.8	2.0	1
1.8<H≤2.0	2.5	1
2.0<H≤2.3	2.5	2
2.3<H≤2.8	3.0	2
2.8<H≤3.3	3.5	2
3.3<H≤3.5	4.0	2
3.5<H≤3.8	4.0	3

(参 考)

※この図面はA2サイズを原寸とする。



津 市 上 下 水 道 事 業 局			
工 事 名	令和4年度水工第20号 白山町八対野地内配水管布設工事		
図面の種類	土留工標準図		
縮 尺	図示	図面番号	10/22
受注者名			

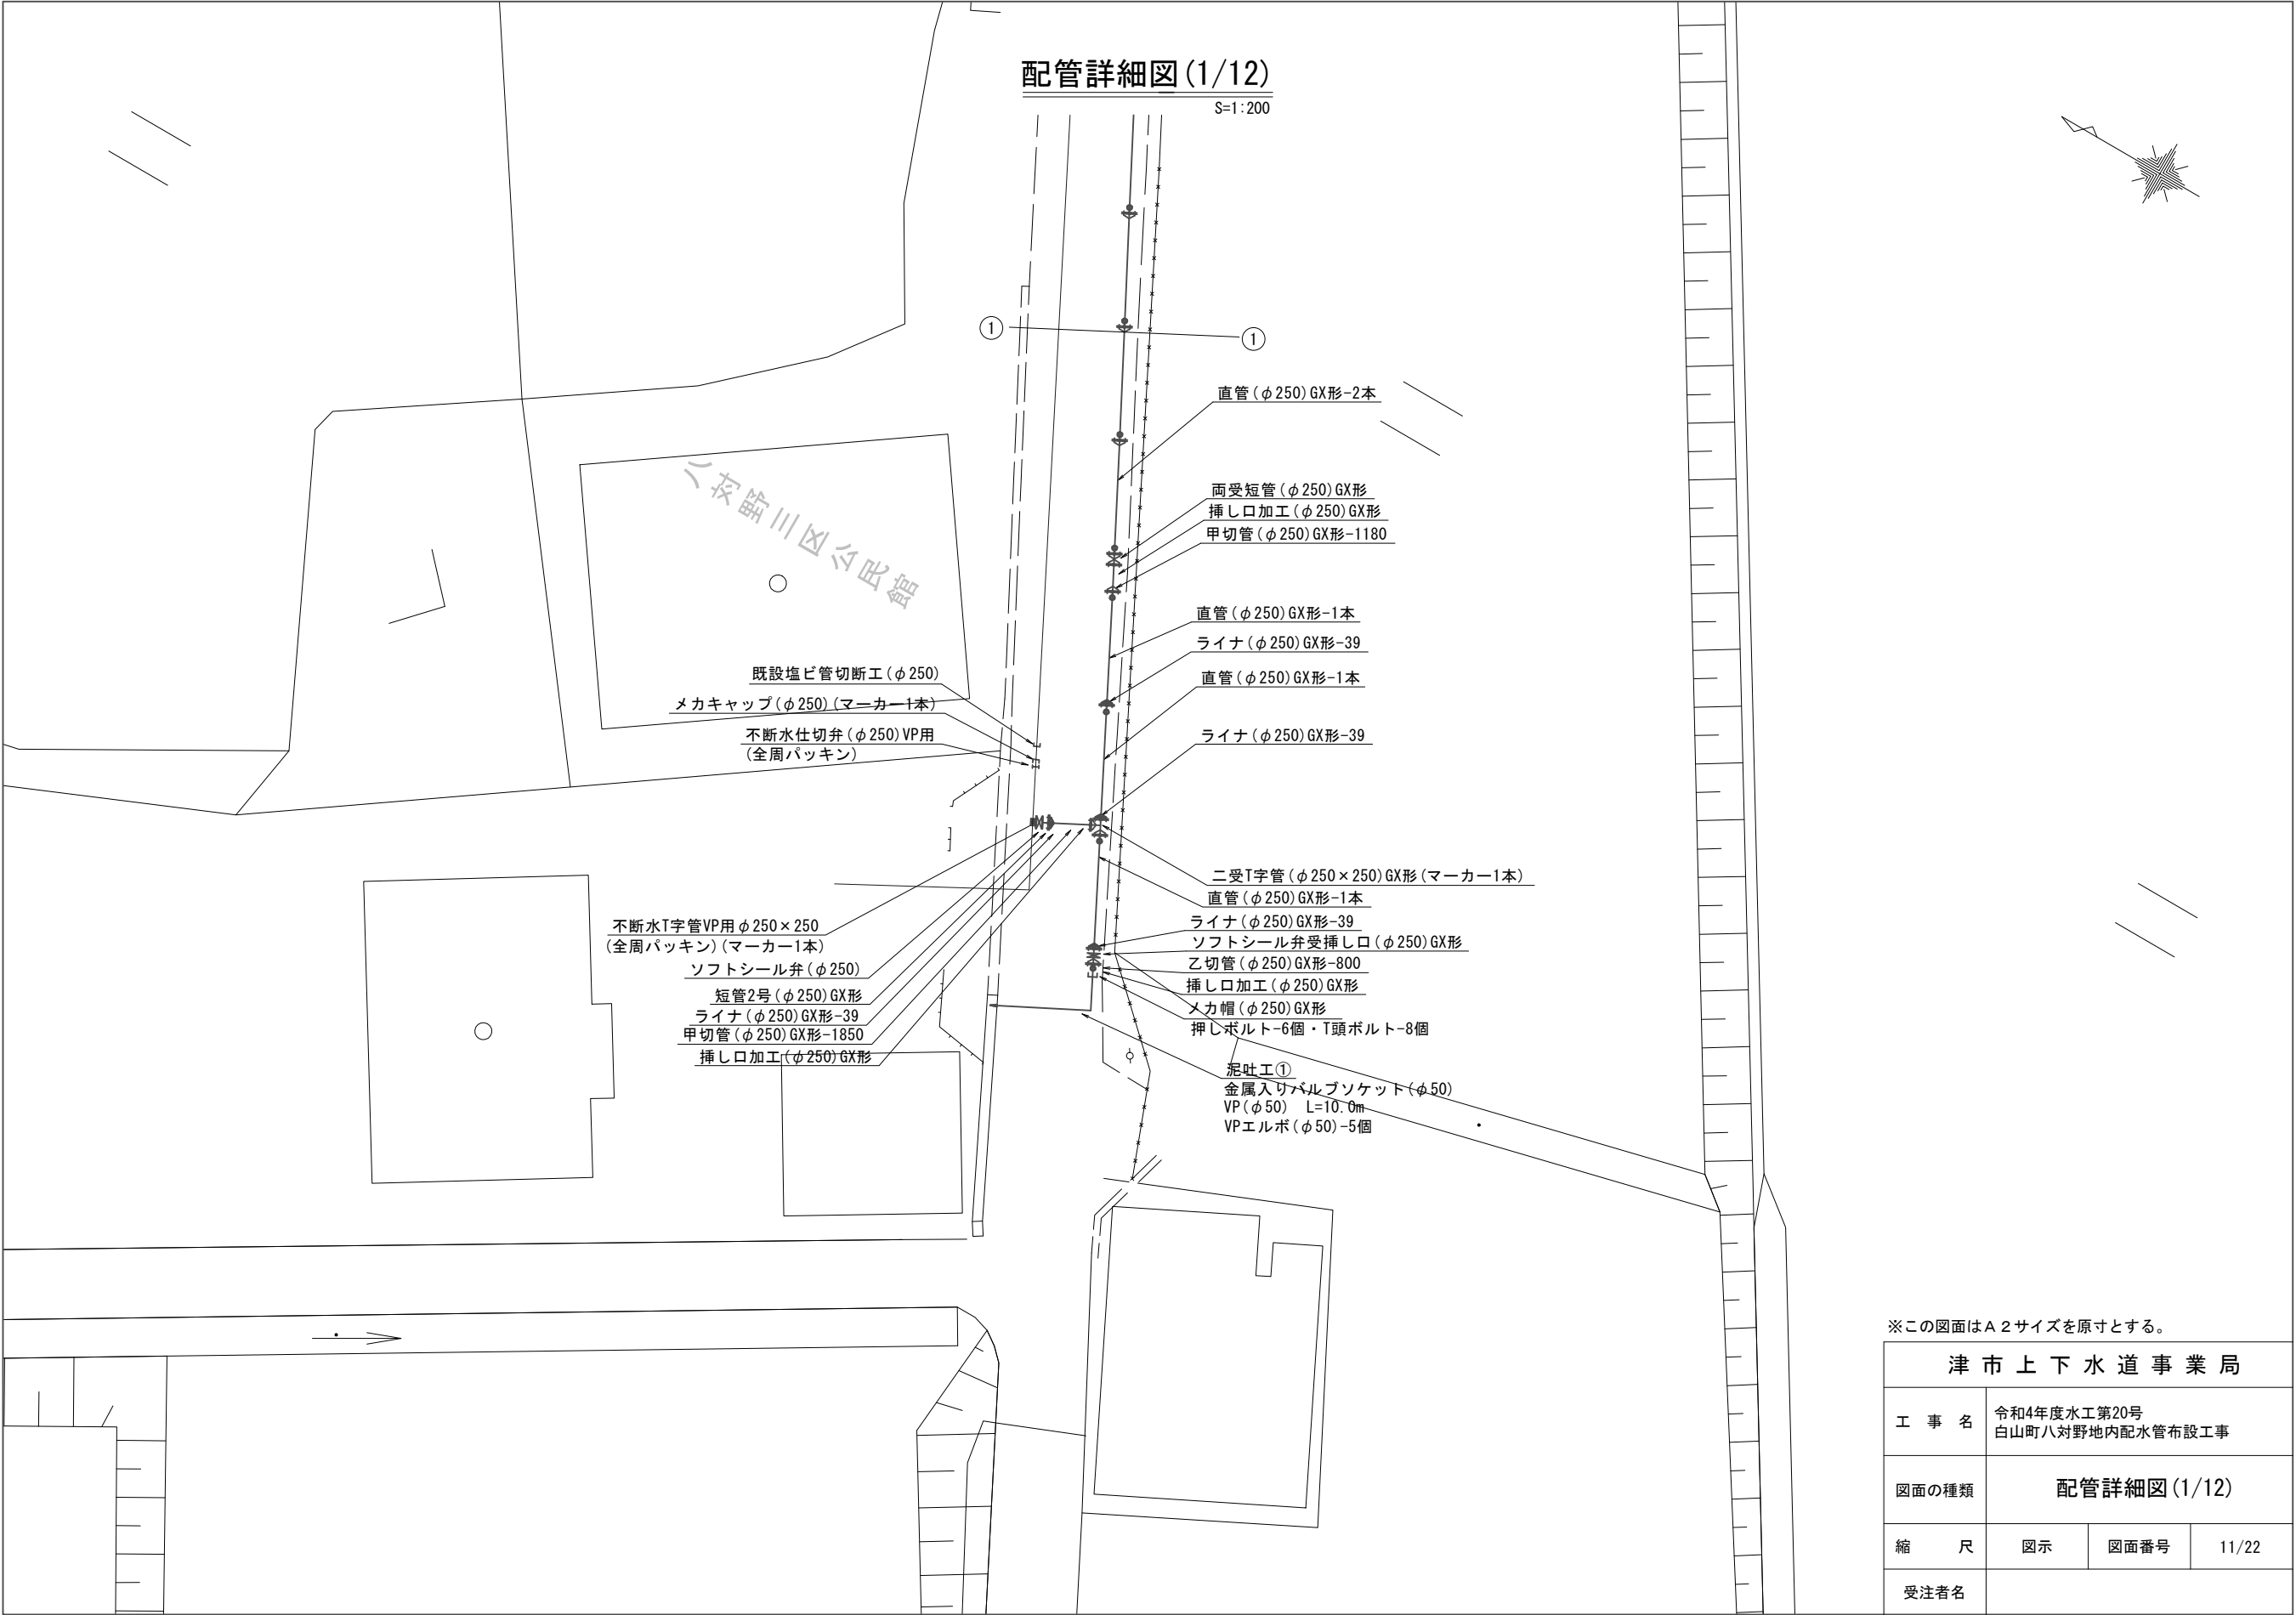

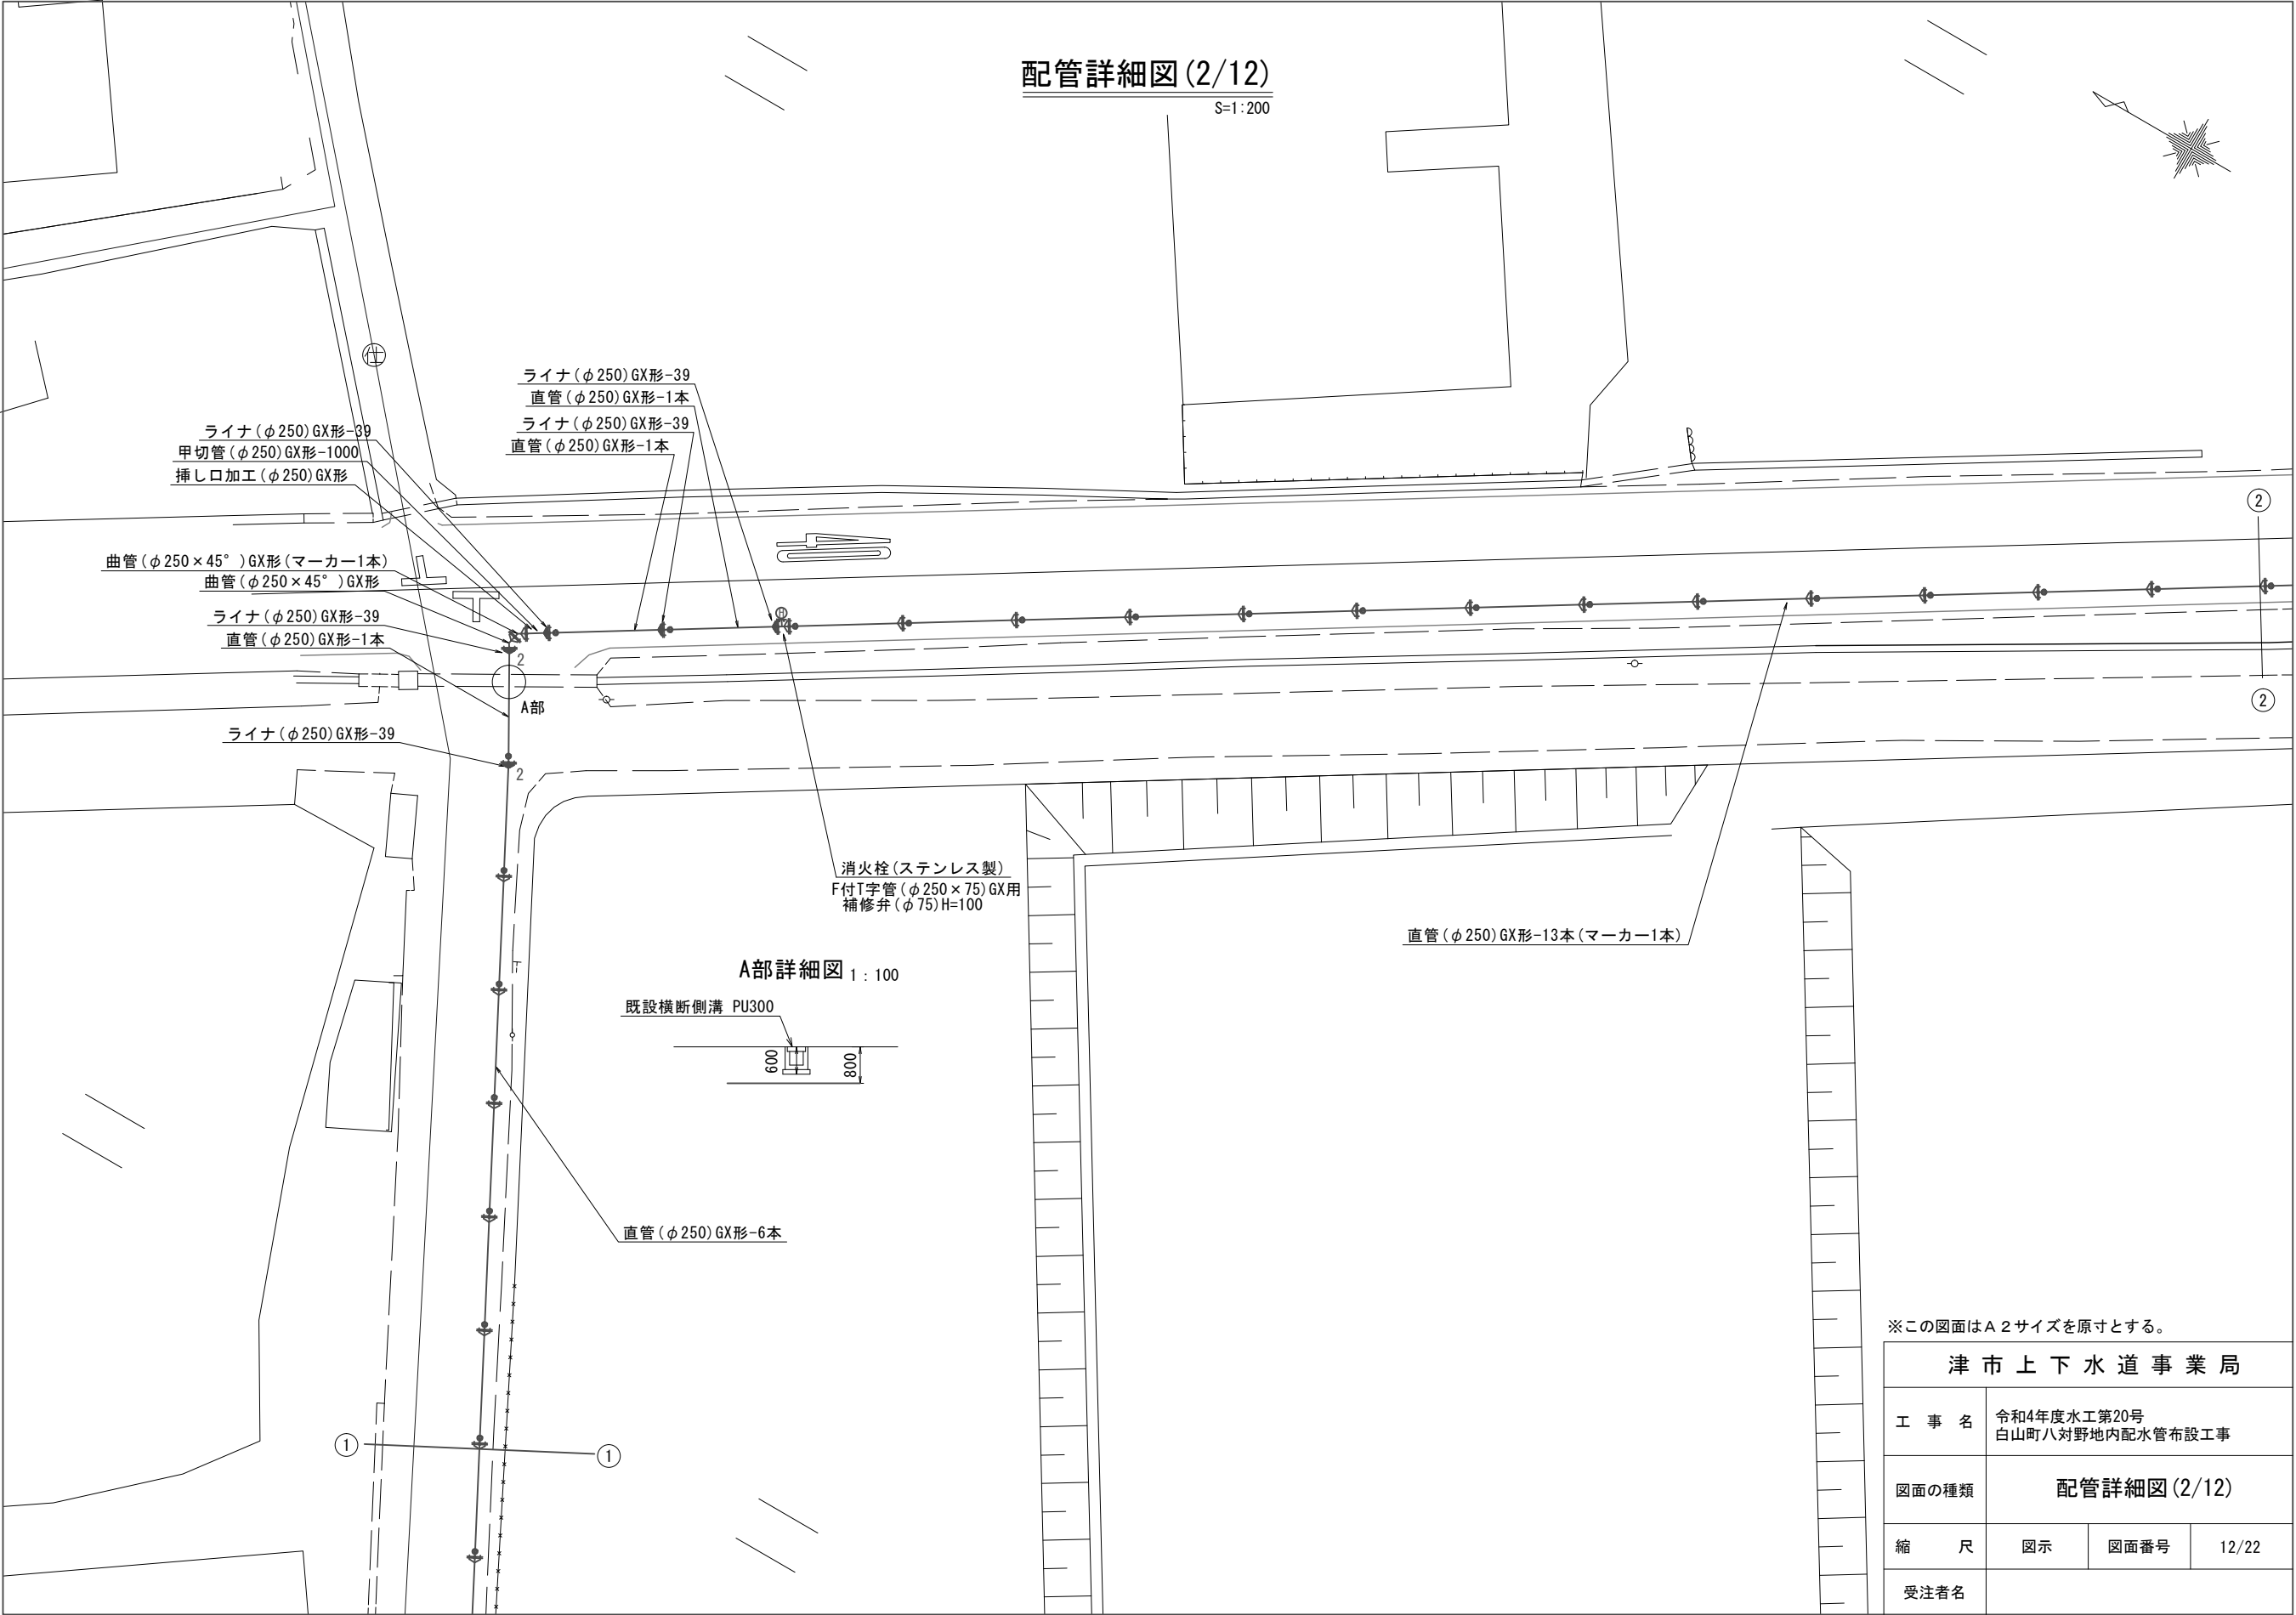

配管詳細図(3/12)

 S=1:200

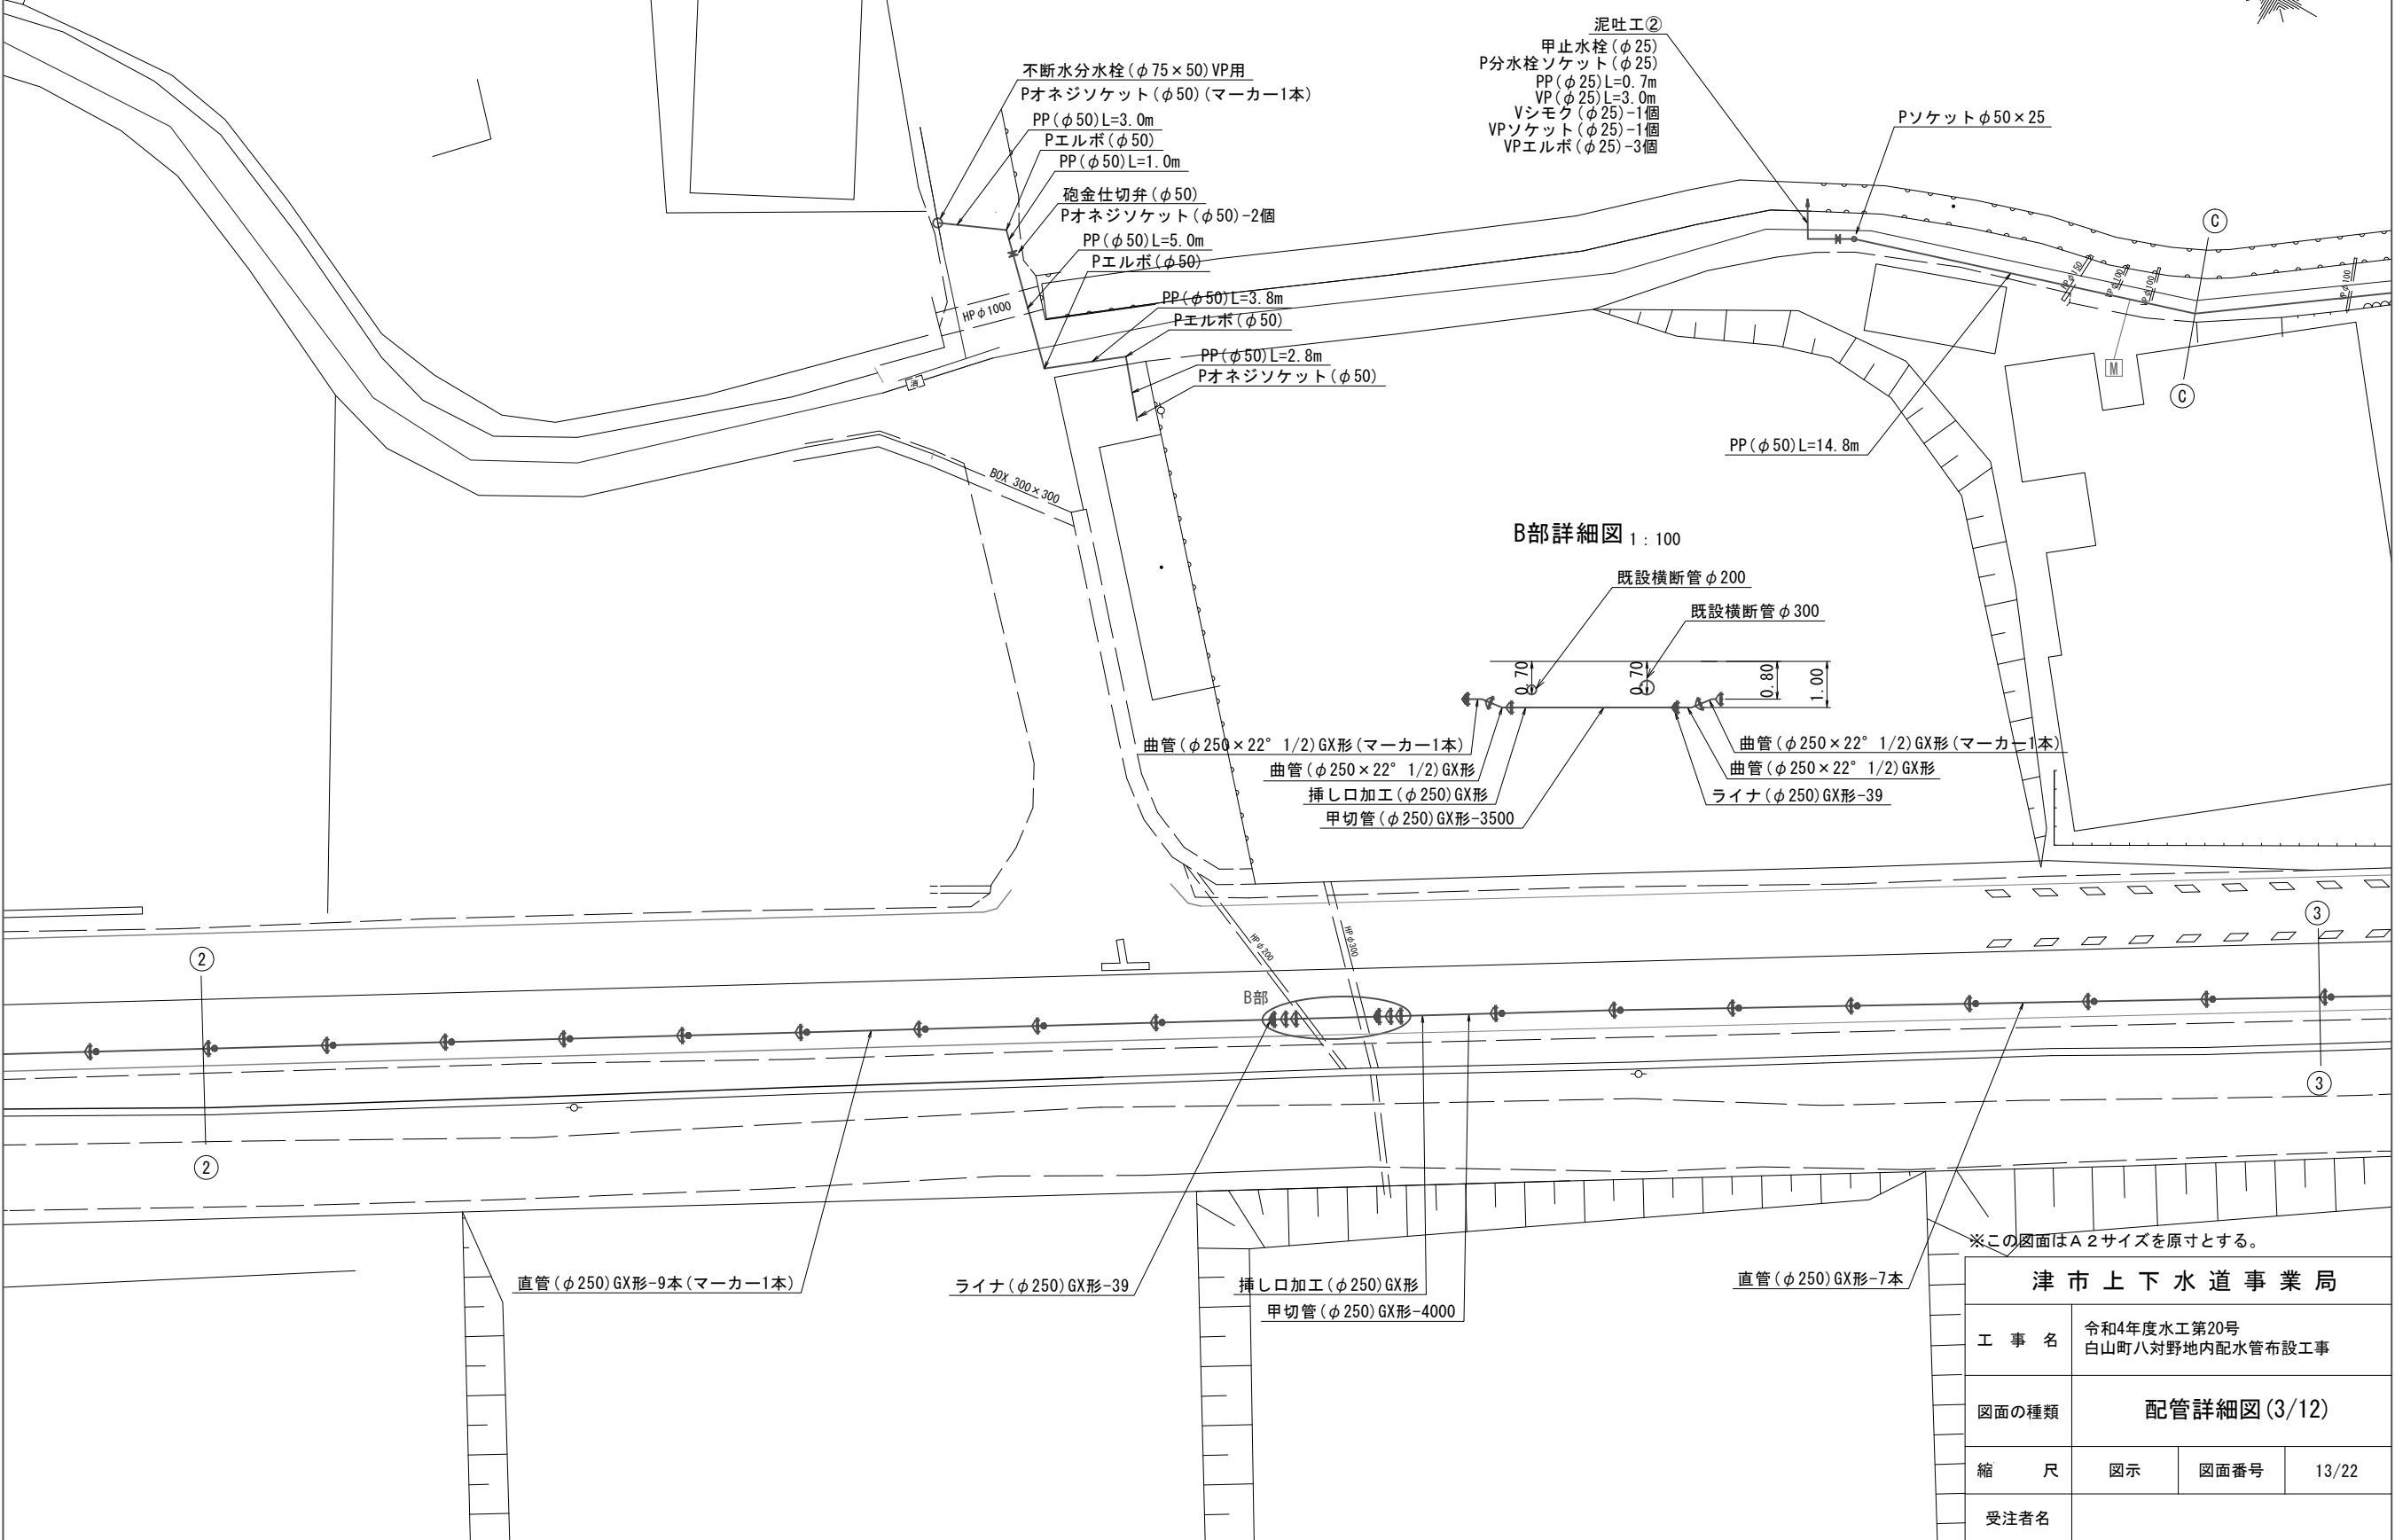


※この図面はA2サイズを原寸とする。

津市上下水道事業局			
工 事 名	令和4年度水工第20号 白山町八対野地内配水管布設工事		
図面の種類	配管詳細図(3/12)		
縮 尺	図示	図面番号	13/22
受注者名			


配管詳細図(4/12)

 S=1:200




給水連絡工①


サドル分水栓(φ50×20)PP用
甲止水栓(φ20)
P分水栓ソケット(φ20)-3個
PP(φ20)L=4.0m
SKソケット(φ20)圧着処理
SKソケット(φ20)離脱防止

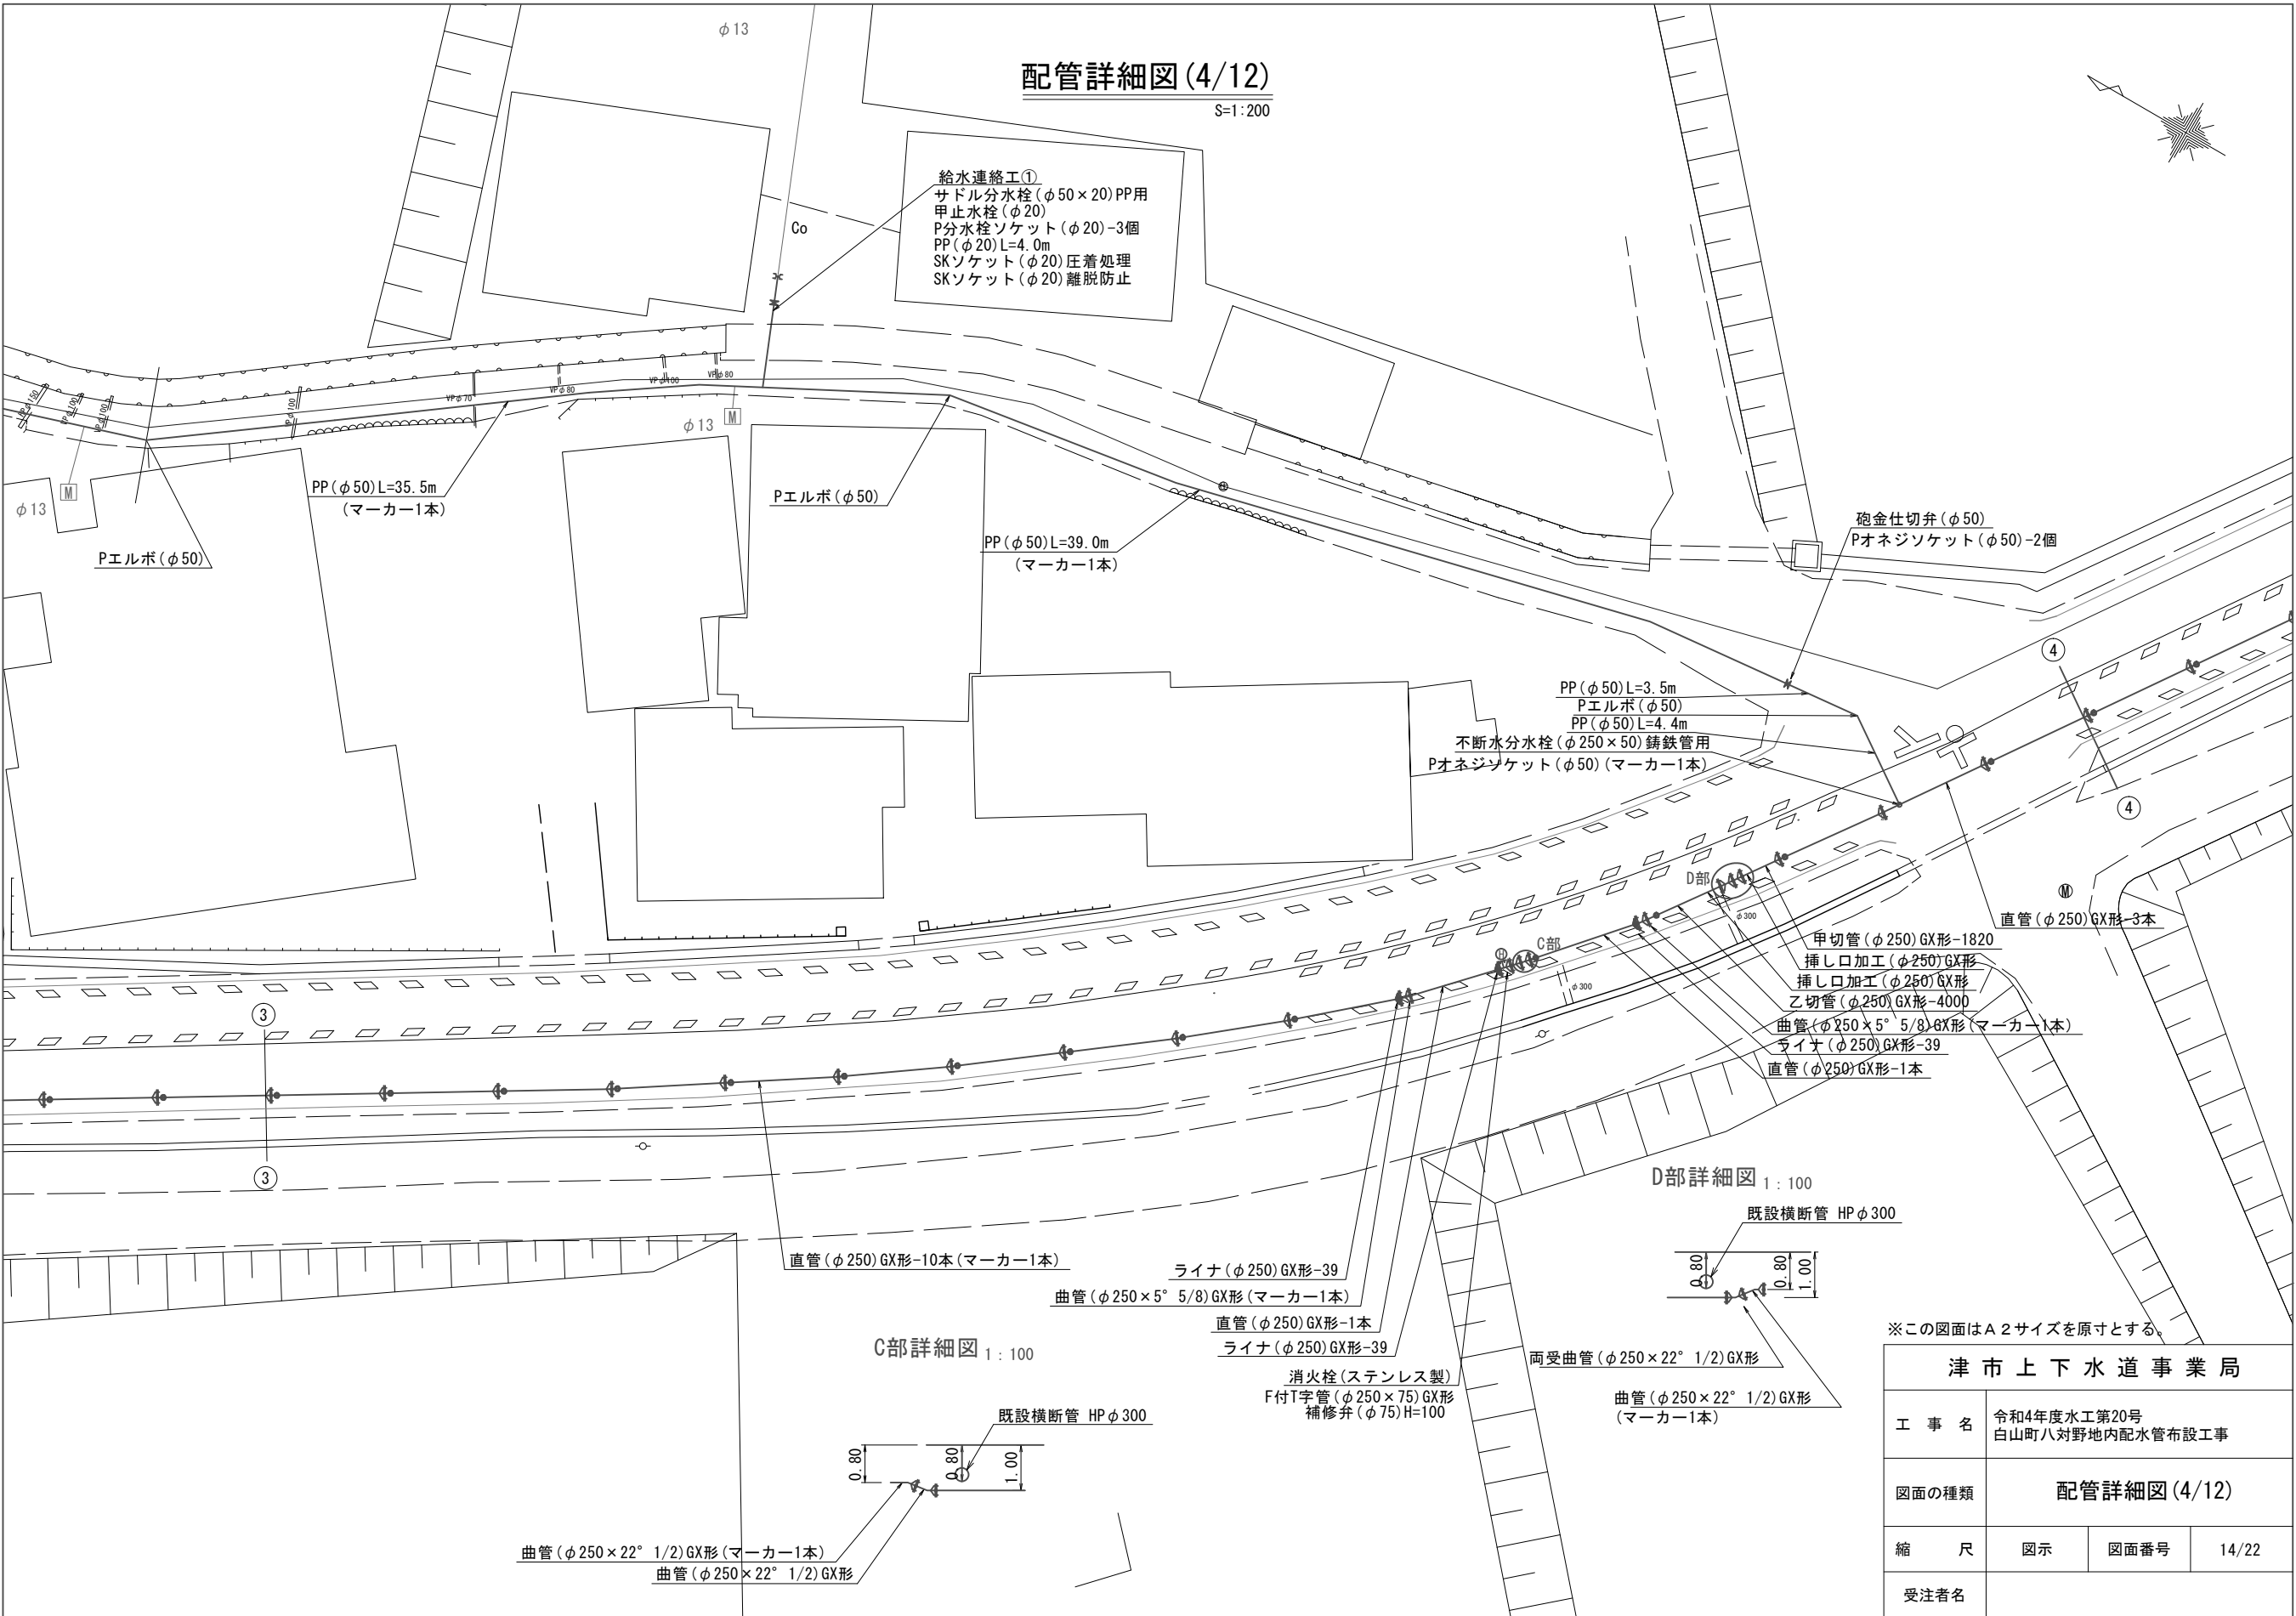

D部詳細図 1:100

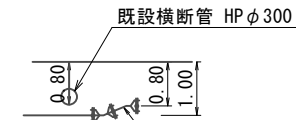


C部詳細図 1:100

 

※この図面はA2サイズを原寸とする。

津市上下水道事業局			
工 事 名	令和4年度水工第20号 白山町八対野地内配水管布設工事		
図面の種類	配管詳細図(4/12)		
縮 尺	図示	図面番号	14/22
受注者名			

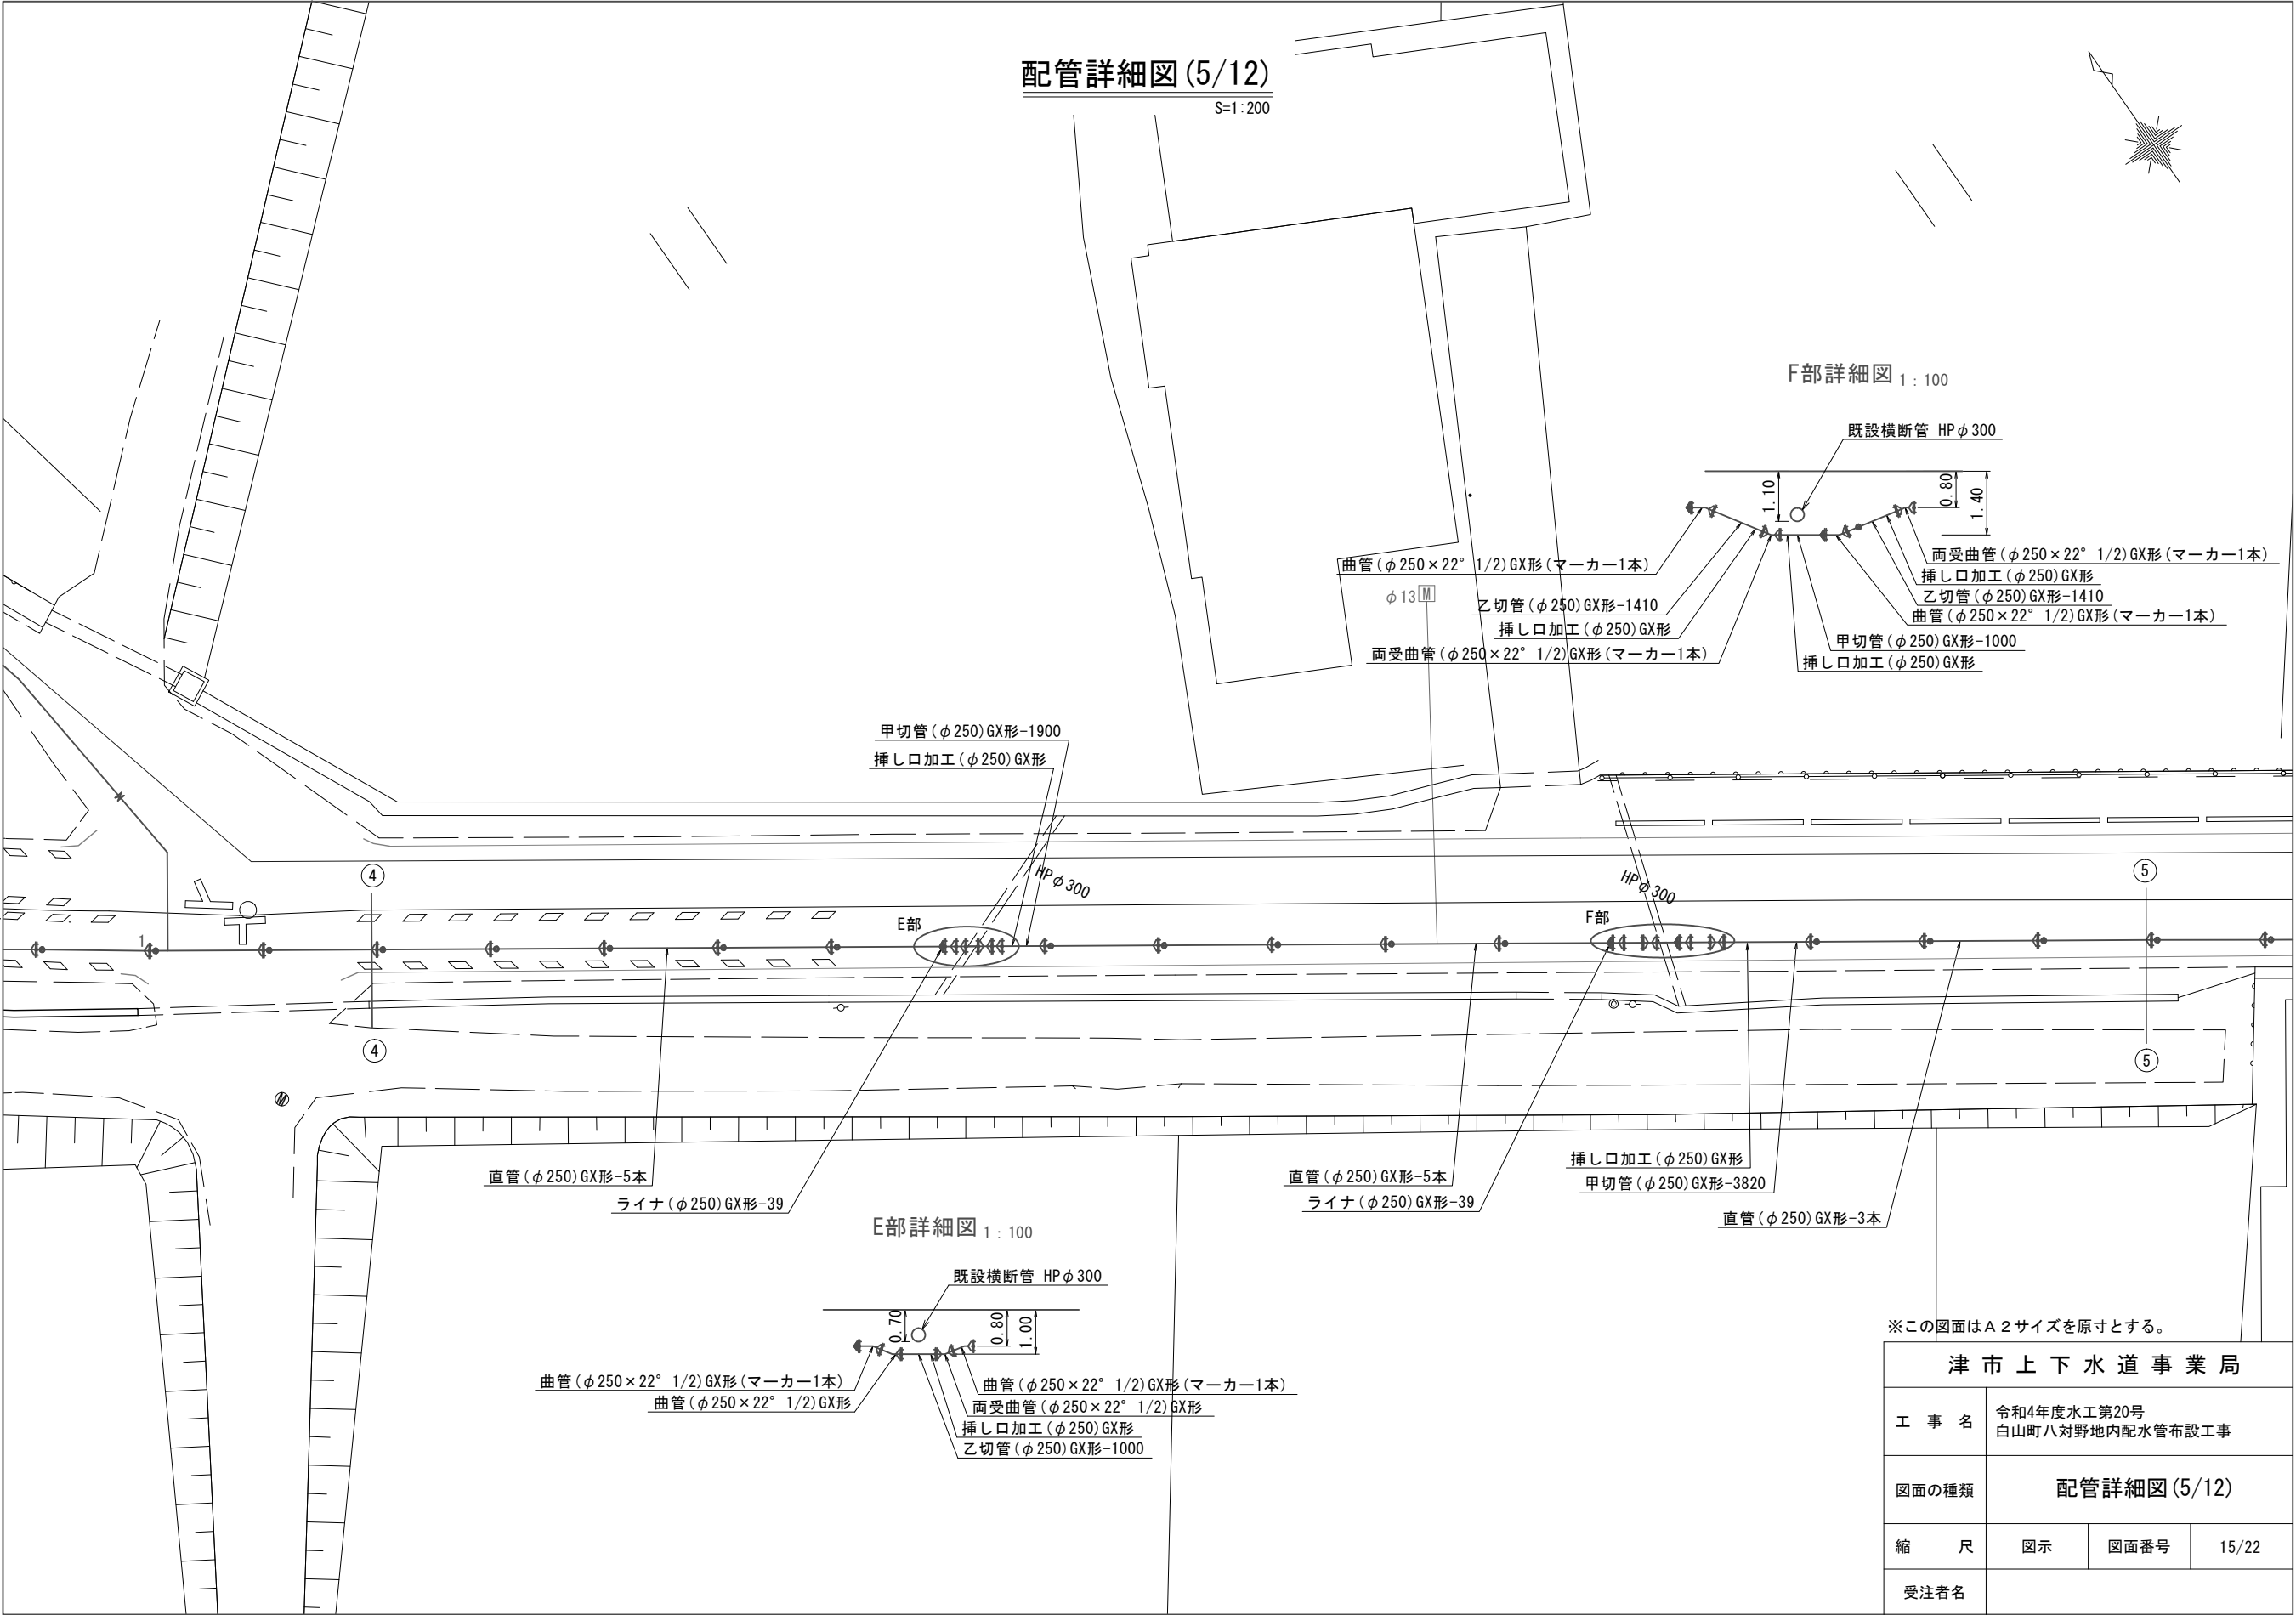

津市上下水道事業局			
工 事 名	令和4年度水工第20号 白山町八対野地内配水管布設工事		
	配管詳細図(5/12)		
縮 尺	図示	図面番号	15/22
受注者名			

配管詳細図(6/12)

S=1:200

I部詳細図 1:100


G部詳細図 1:100

H部詳細図 1:100

※この図面はA2サイズを原寸とする。

津市上下水道事業局			
工 事 名	令和4年度水工第20号		
	白山町八対野地内配水管布設工事		
図面の種類	配管詳細図(6/12)		
縮 尺	図示	図面番号	16/22
	受注者名		


配管詳細図(7/12)
S=1:200

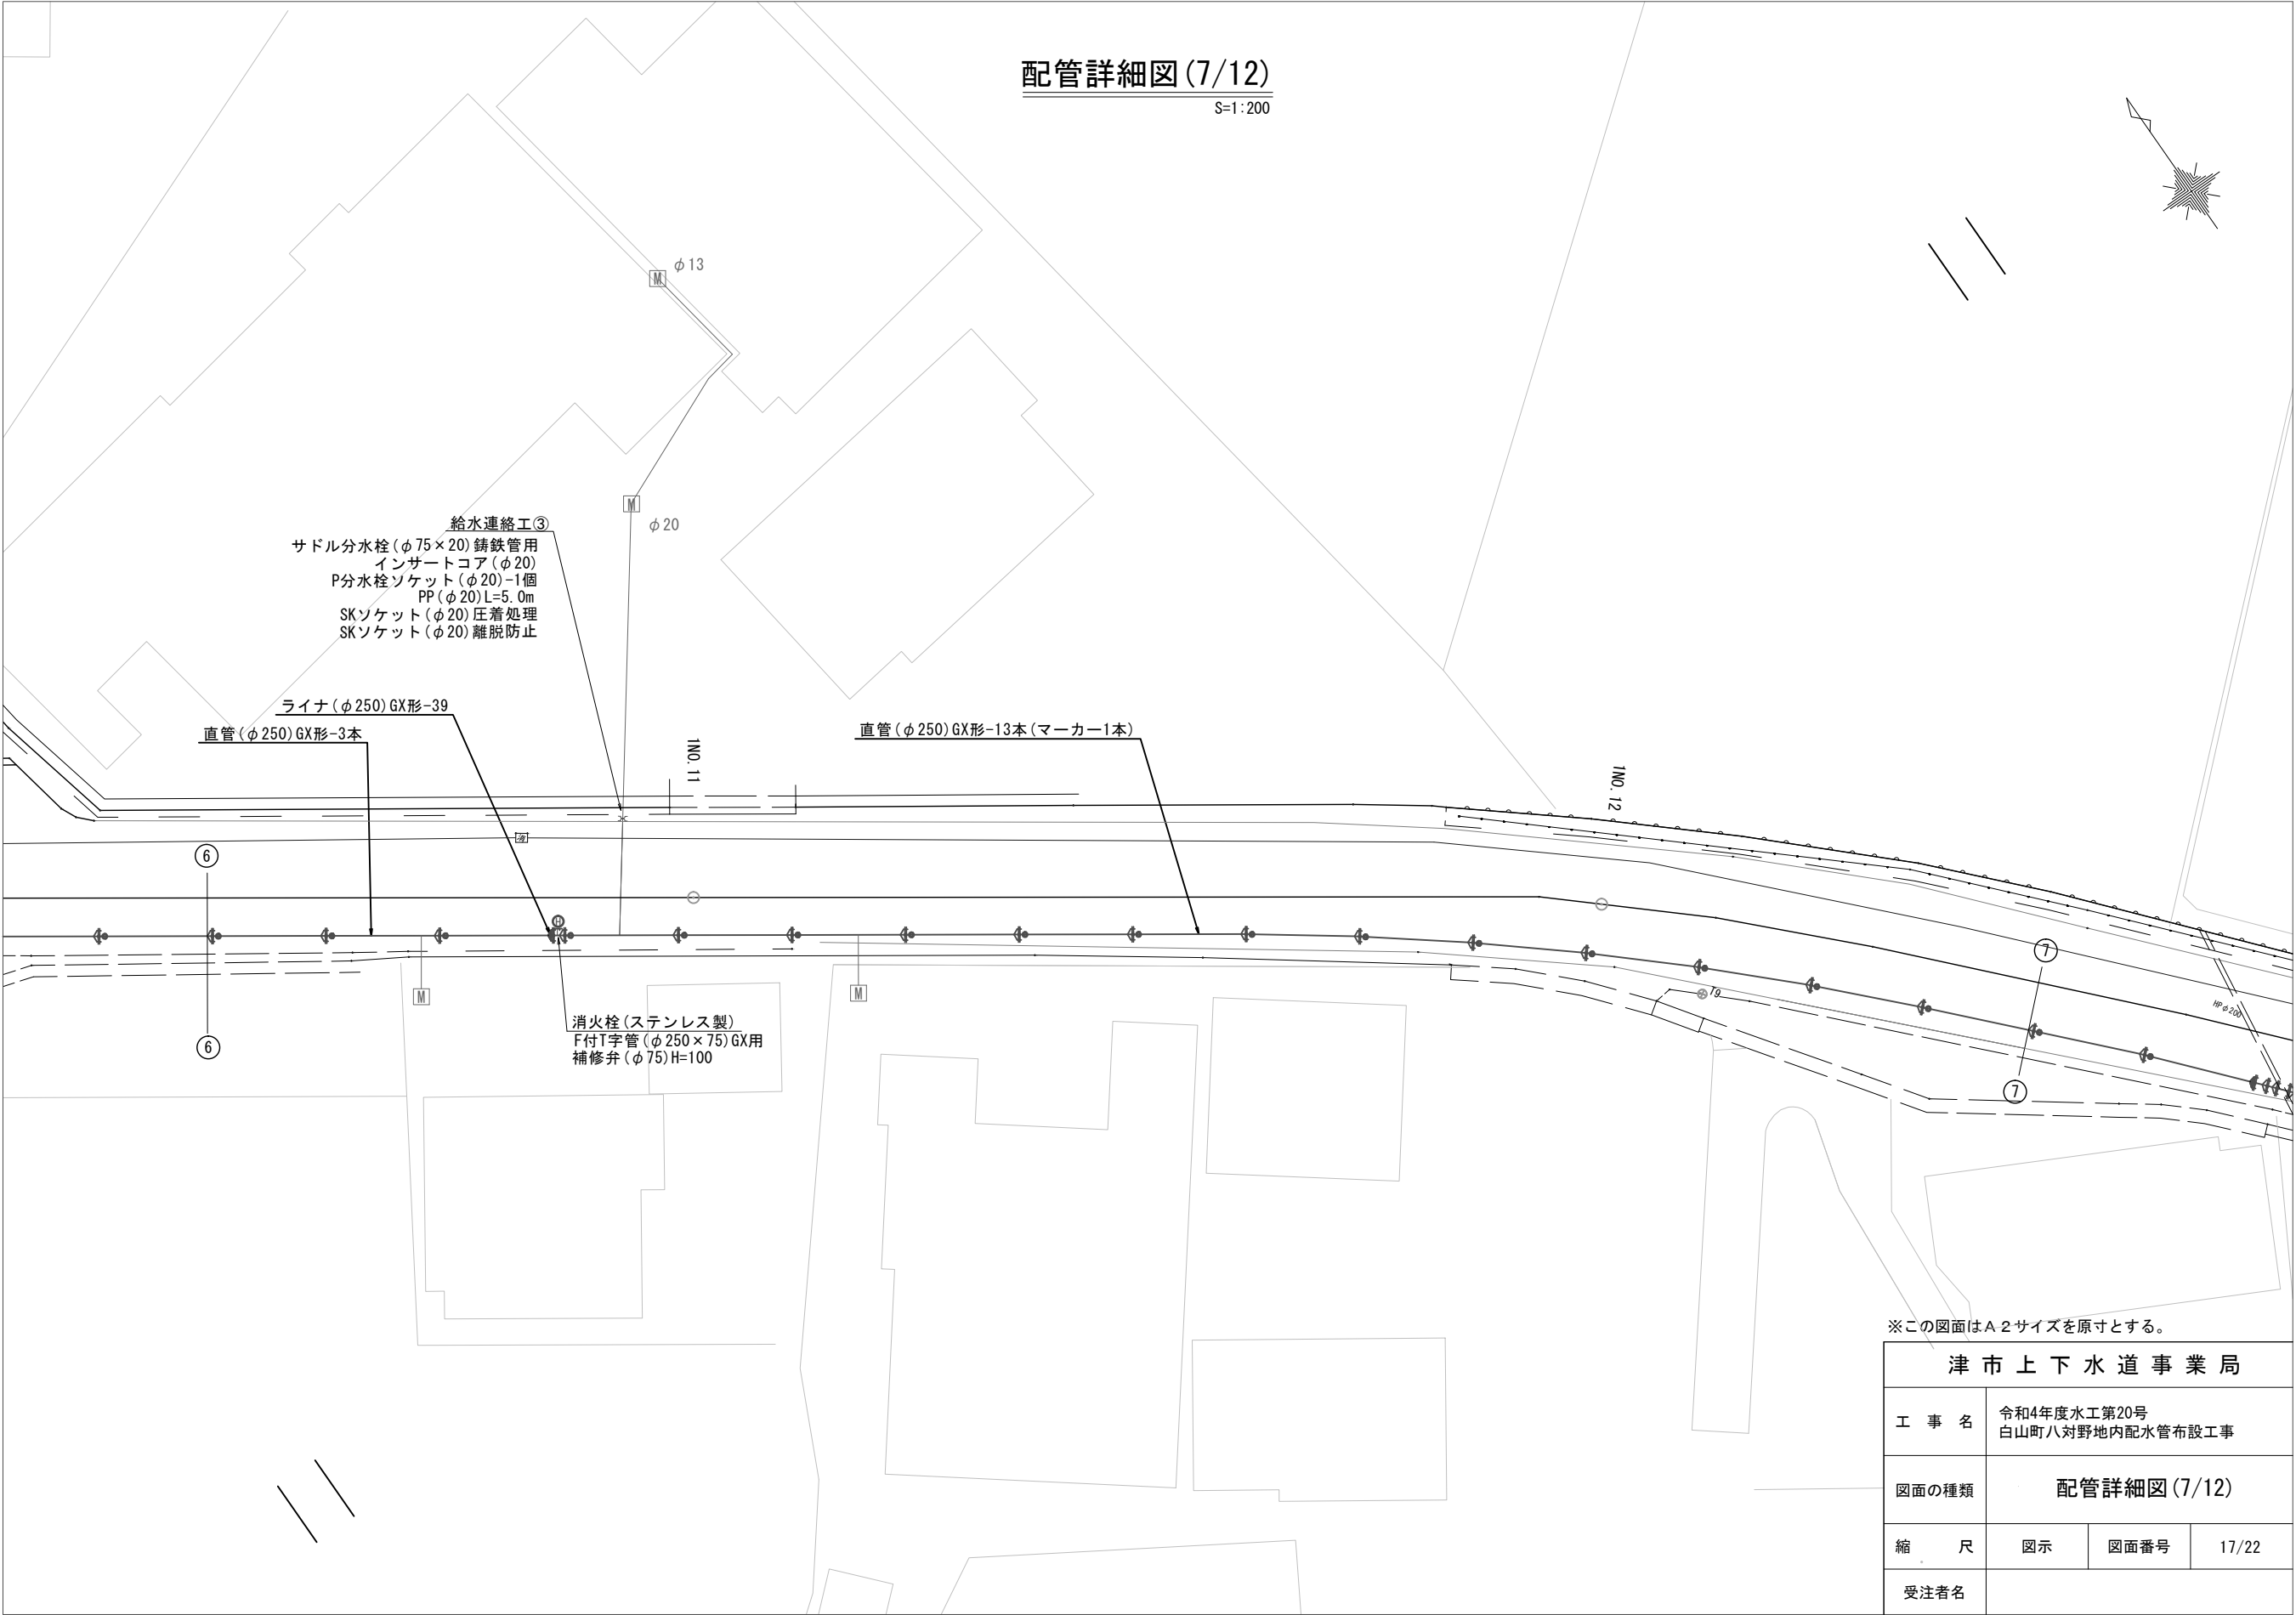

※この図面はA 2サイズを原寸とする。

津 市 上 下 水 道 事 業 局			
工 事 名	令和4年度水工第20号 白山町八対野地内配水管布設工事		
図面の種類	配管詳細図(7/12)		
縮 尺	図示	図面番号	17/22
受注者名			

配管詳細図(8/12)
S=1:200

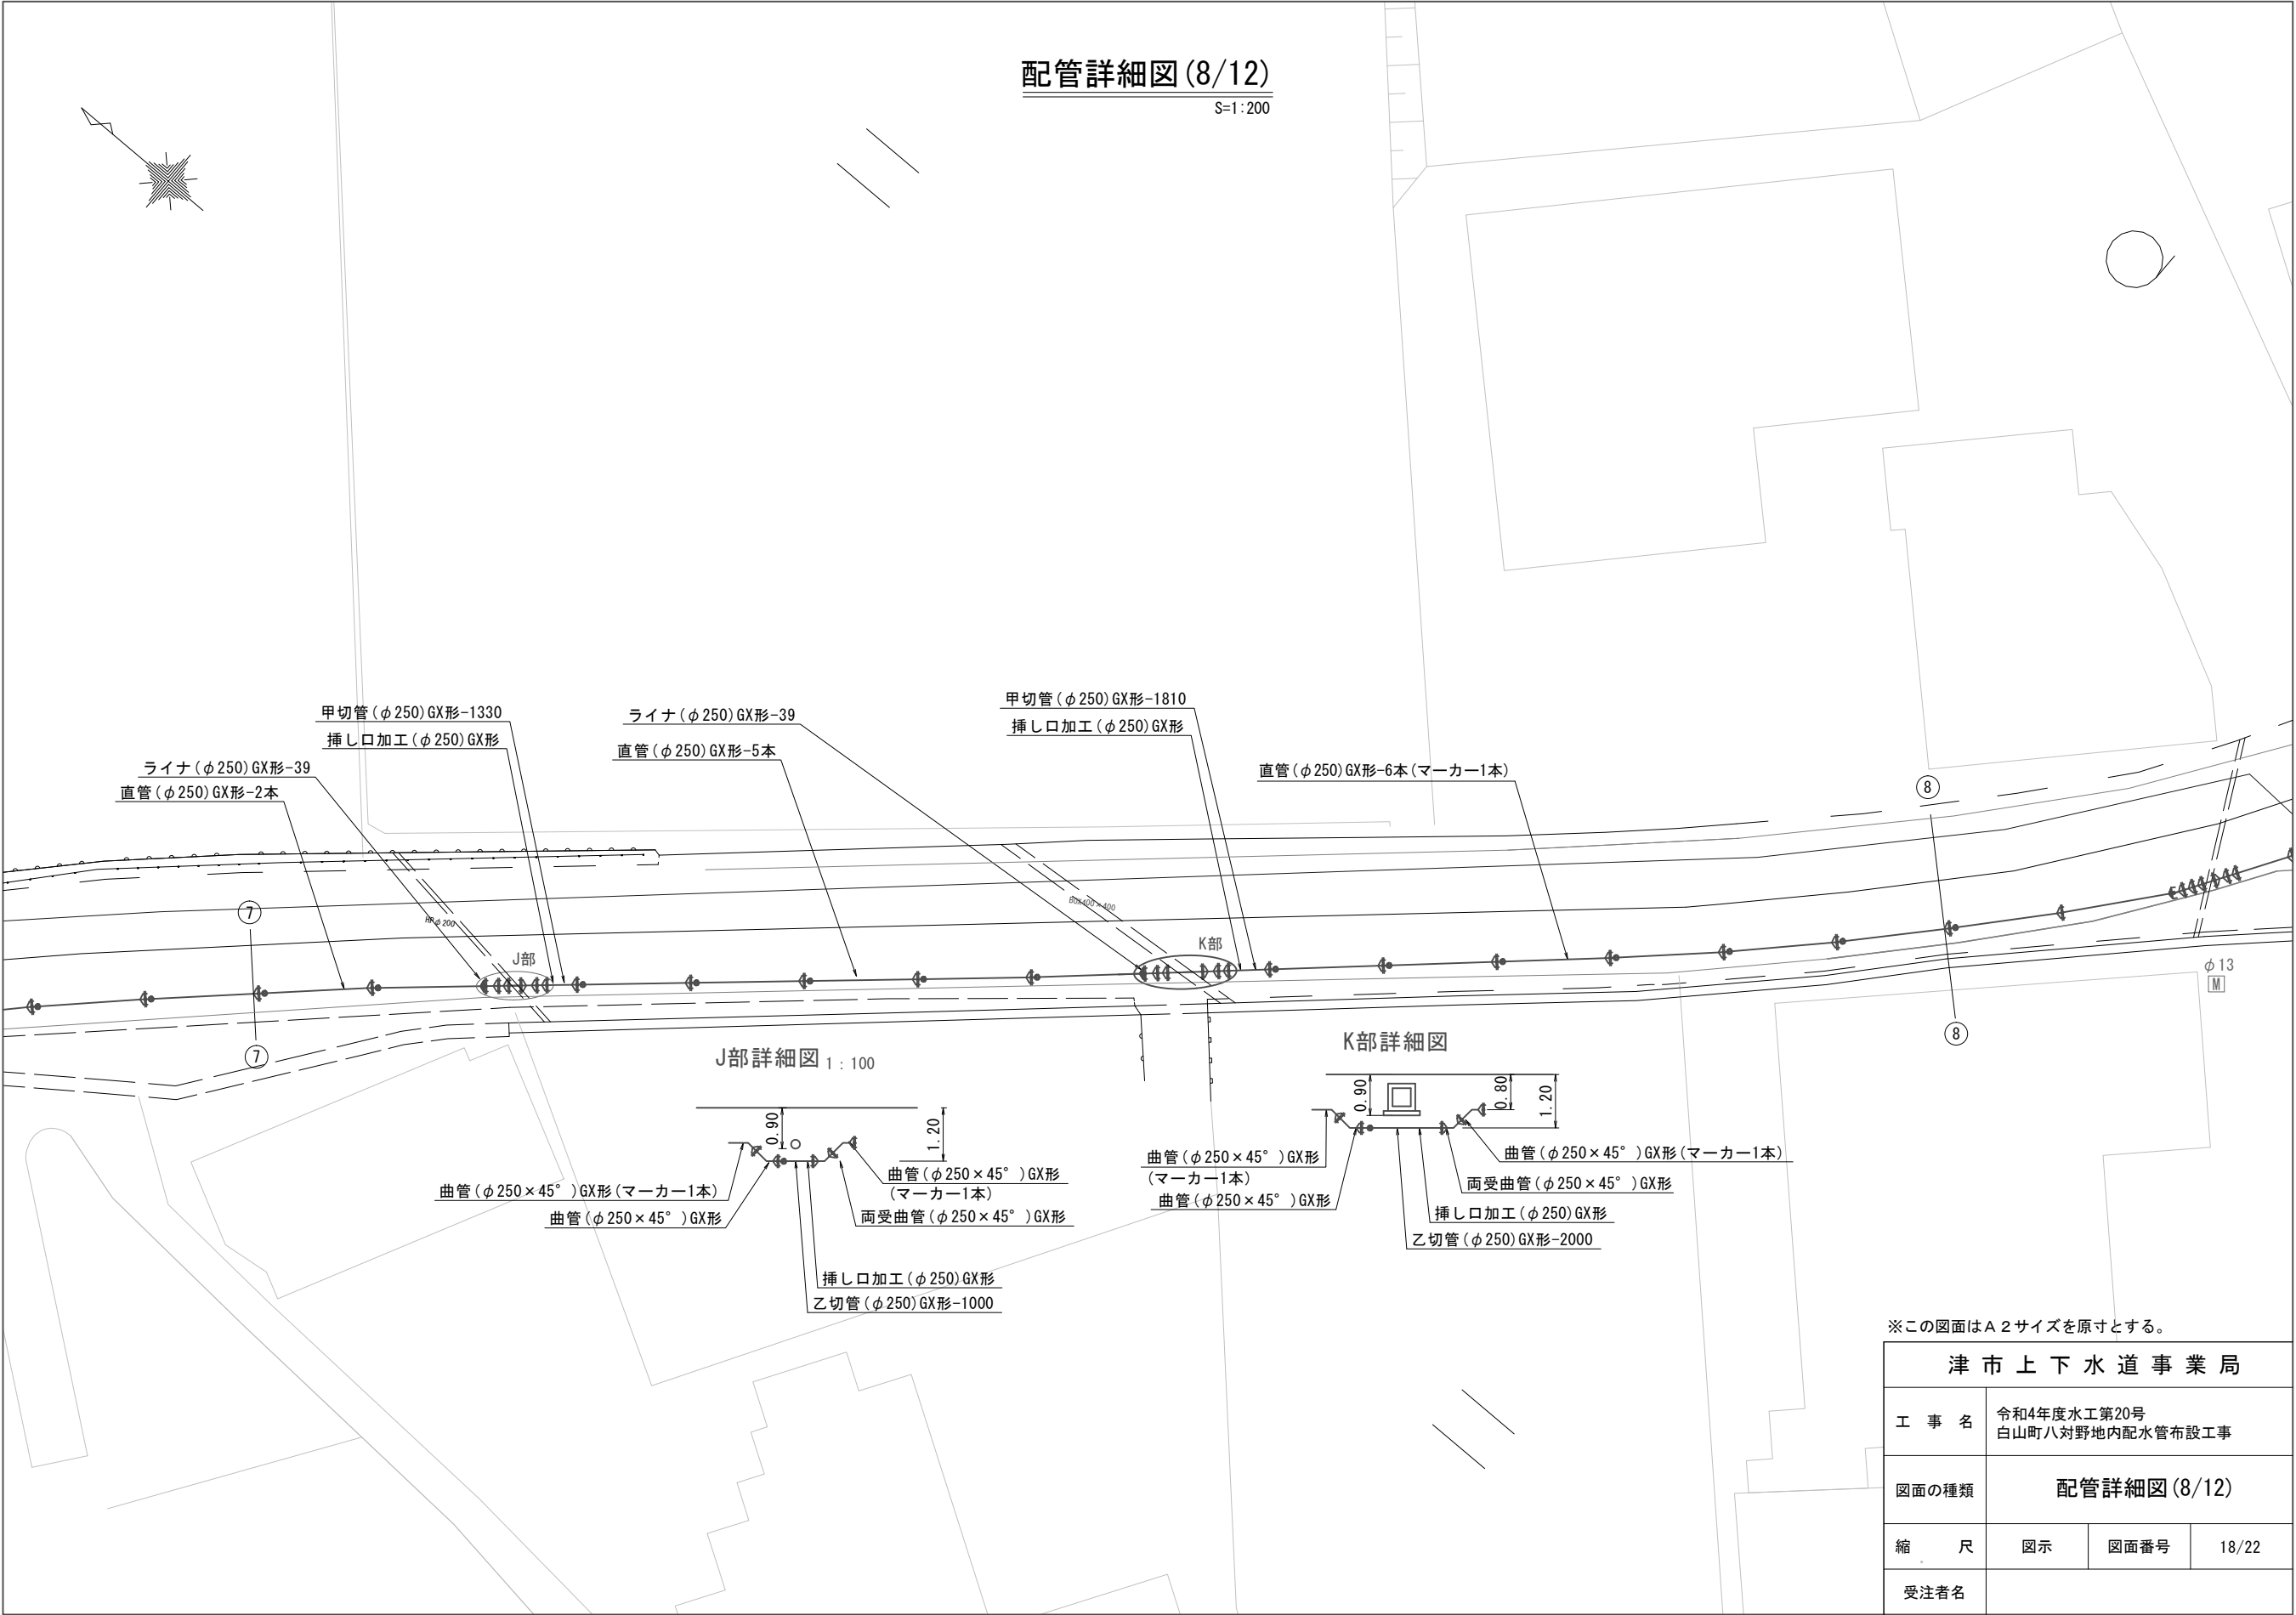

※この図面はA2サイズを原寸とする。

津市上下水道事業局			
工 事 名	令和4年度水工第20号 白山町八対野地内配水管布設工事		
図面の種類	配管詳細図(8/12)		
縮 尺	図示	図面番号	18/22
受注者名			

配管詳細図(9/12)


S=1:200

L部詳細図 1:100

M部詳細図 1:100

※この図面はA2サイズを原寸とする。


津市上下水道事業局			
工 事 名	令和4年度水工第20号 白山町八対野地内配水管布設工事		
図面の種類	配管詳細図(9/12)		
縮 尺	図示	図面番号	19/22
受注者名			

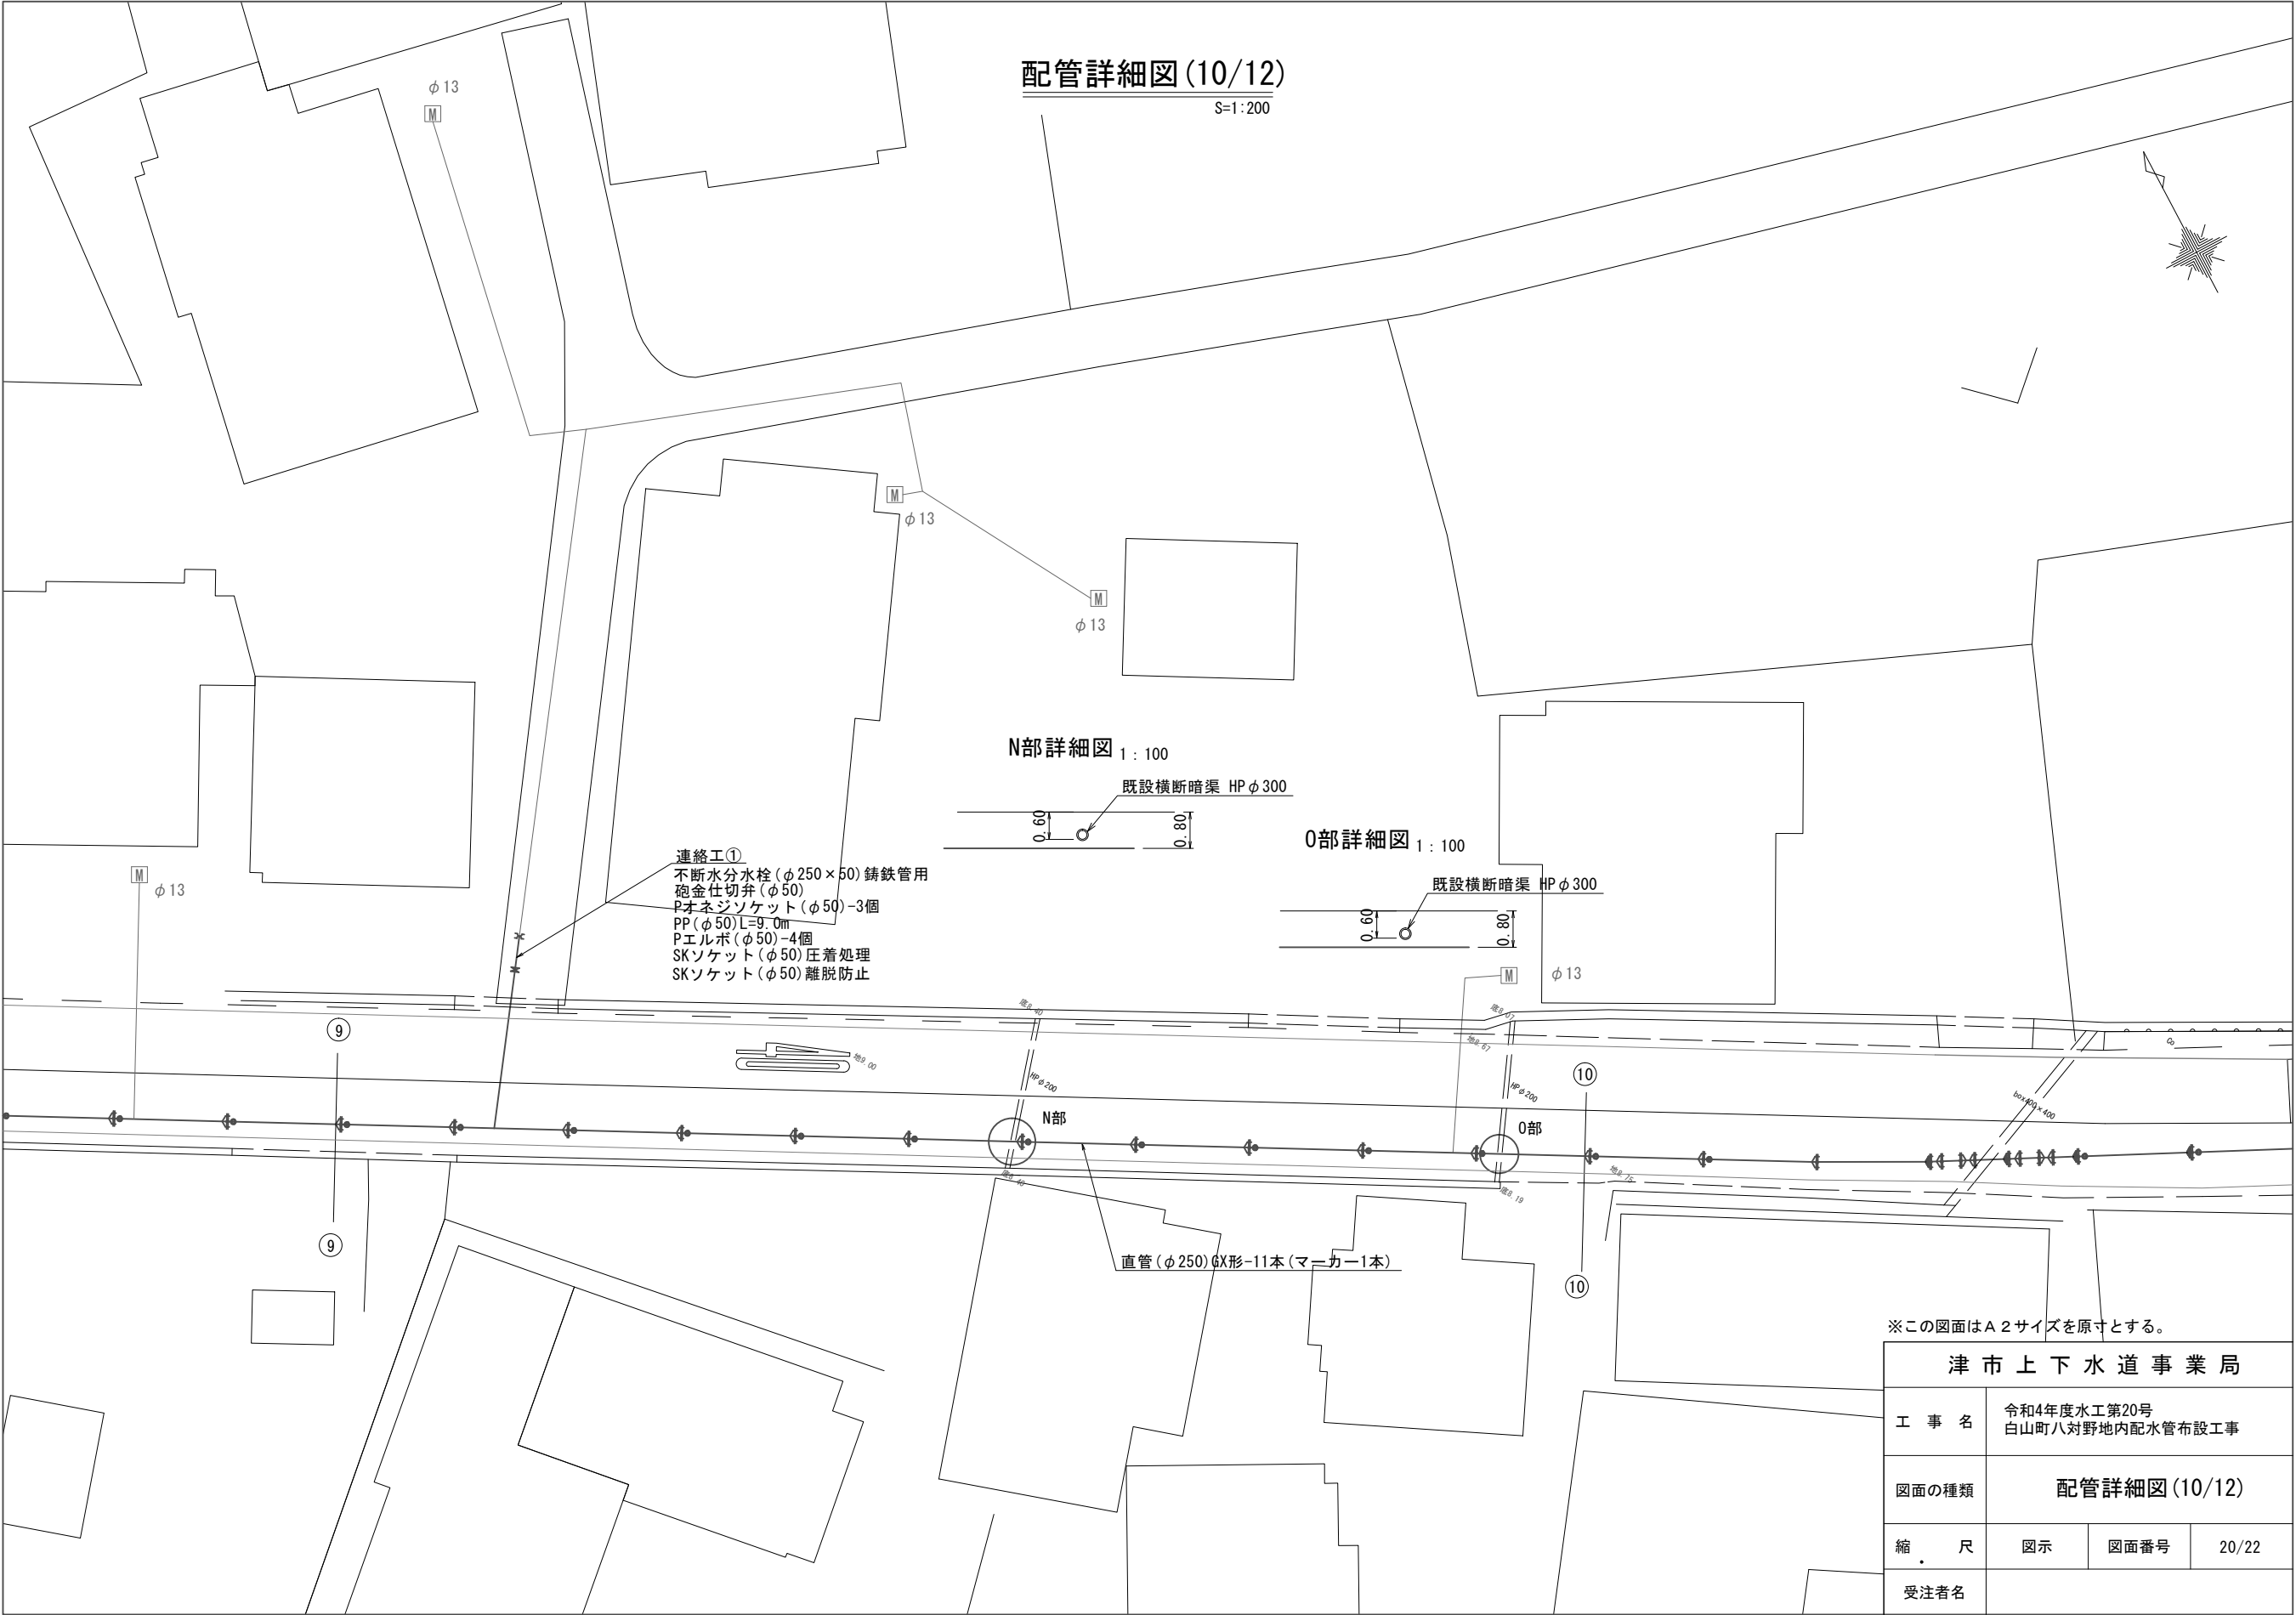


配管詳細図(10/12)

S=1:200

 N部詳細図 1:100



O部詳細図 1:100

 

連絡工①
不断水分水栓 (φ250×50) 鋳鉄管用
砲金仕切弁 (φ50)
Pオネジソケット (φ50)-3個
PP (φ50) L=9.0m
Pエルボ (φ50)-4個
SKソケット (φ50) 圧着処理
SKソケット (φ50) 離脱防止


直管 (φ250) 6X形-11本 (マーカ-1本)

※この図面はA2サイズを原寸とする。

津市上下水道事業局			
工 事 名	令和4年度水工第20号 白山町八対野地内配水管布設工事		
図面の種類	配管詳細図(10/12)		
縮 尺	図示	図面番号	20/22
受注者名			

配管詳細図(11/12)

S=1:200

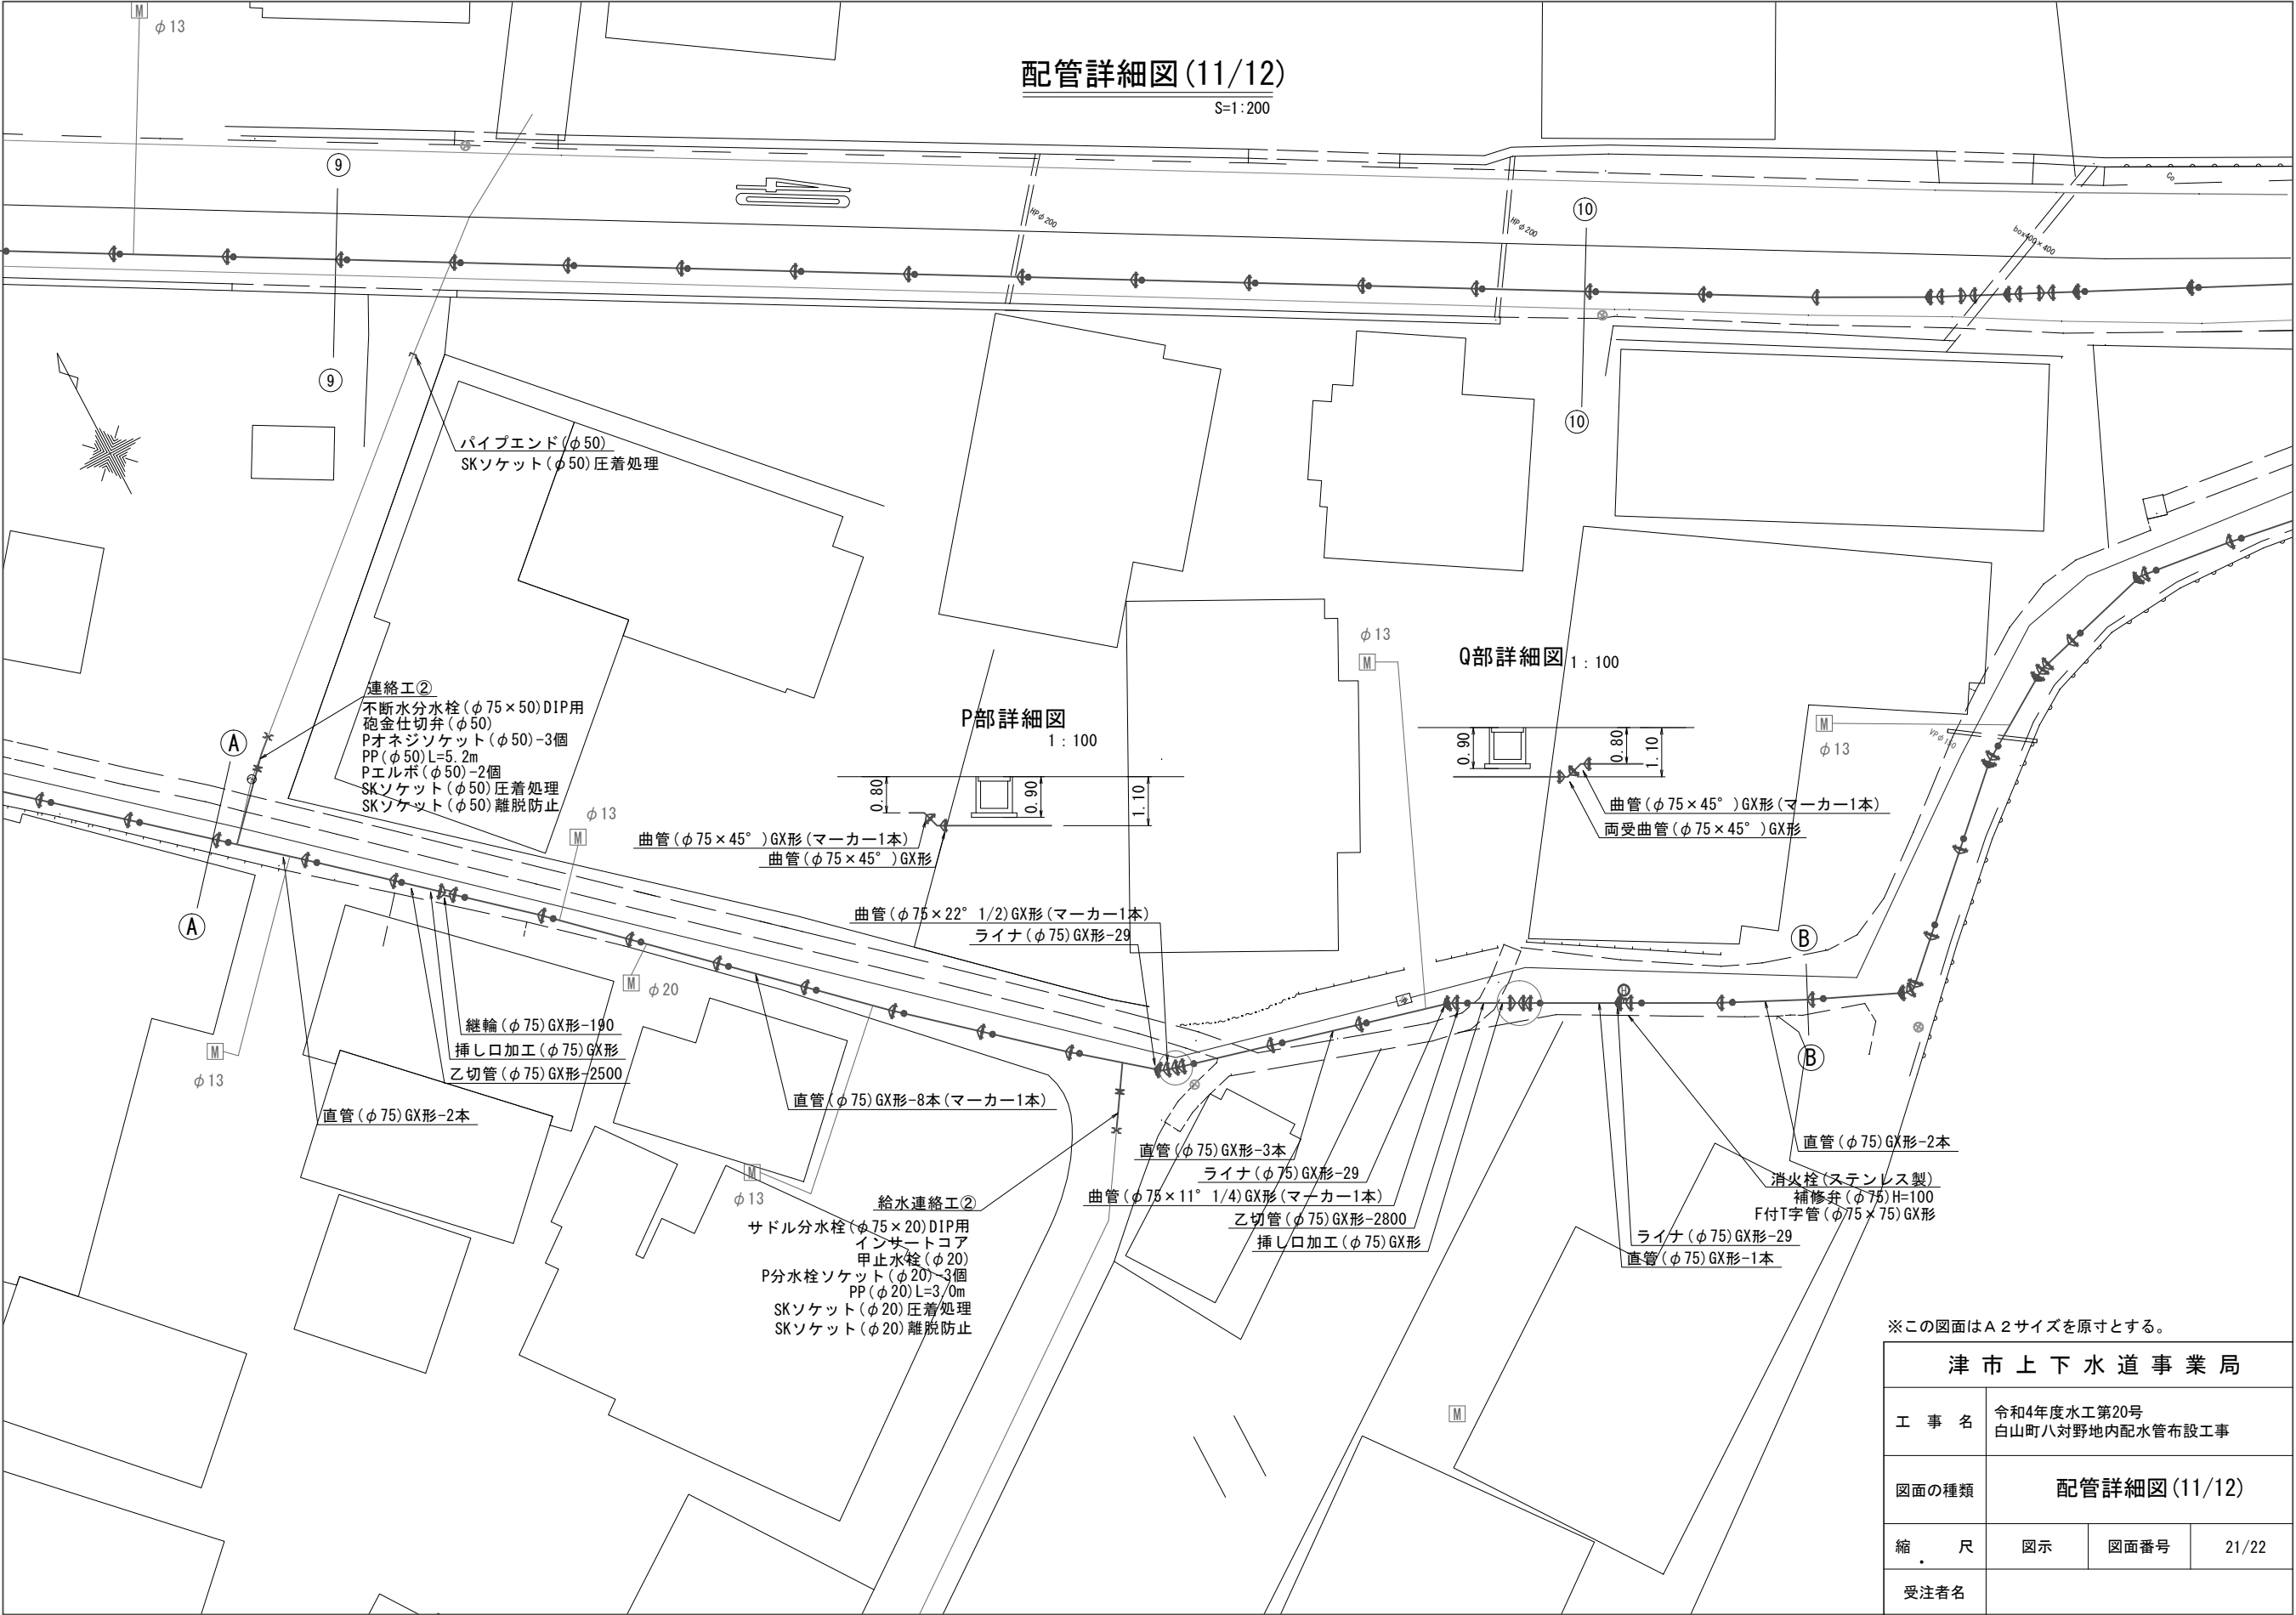

※この図面はA2サイズを原寸とする。

津市上下水道事業局			
工 事 名	令和4年度水工第20号 白山町八対野地内配水管布設工事		
図面の種類	配管詳細図(11/12)		
縮 尺	図示	図面番号	21/22
受注者名			

