


設計図

平面図

S=1 : 500

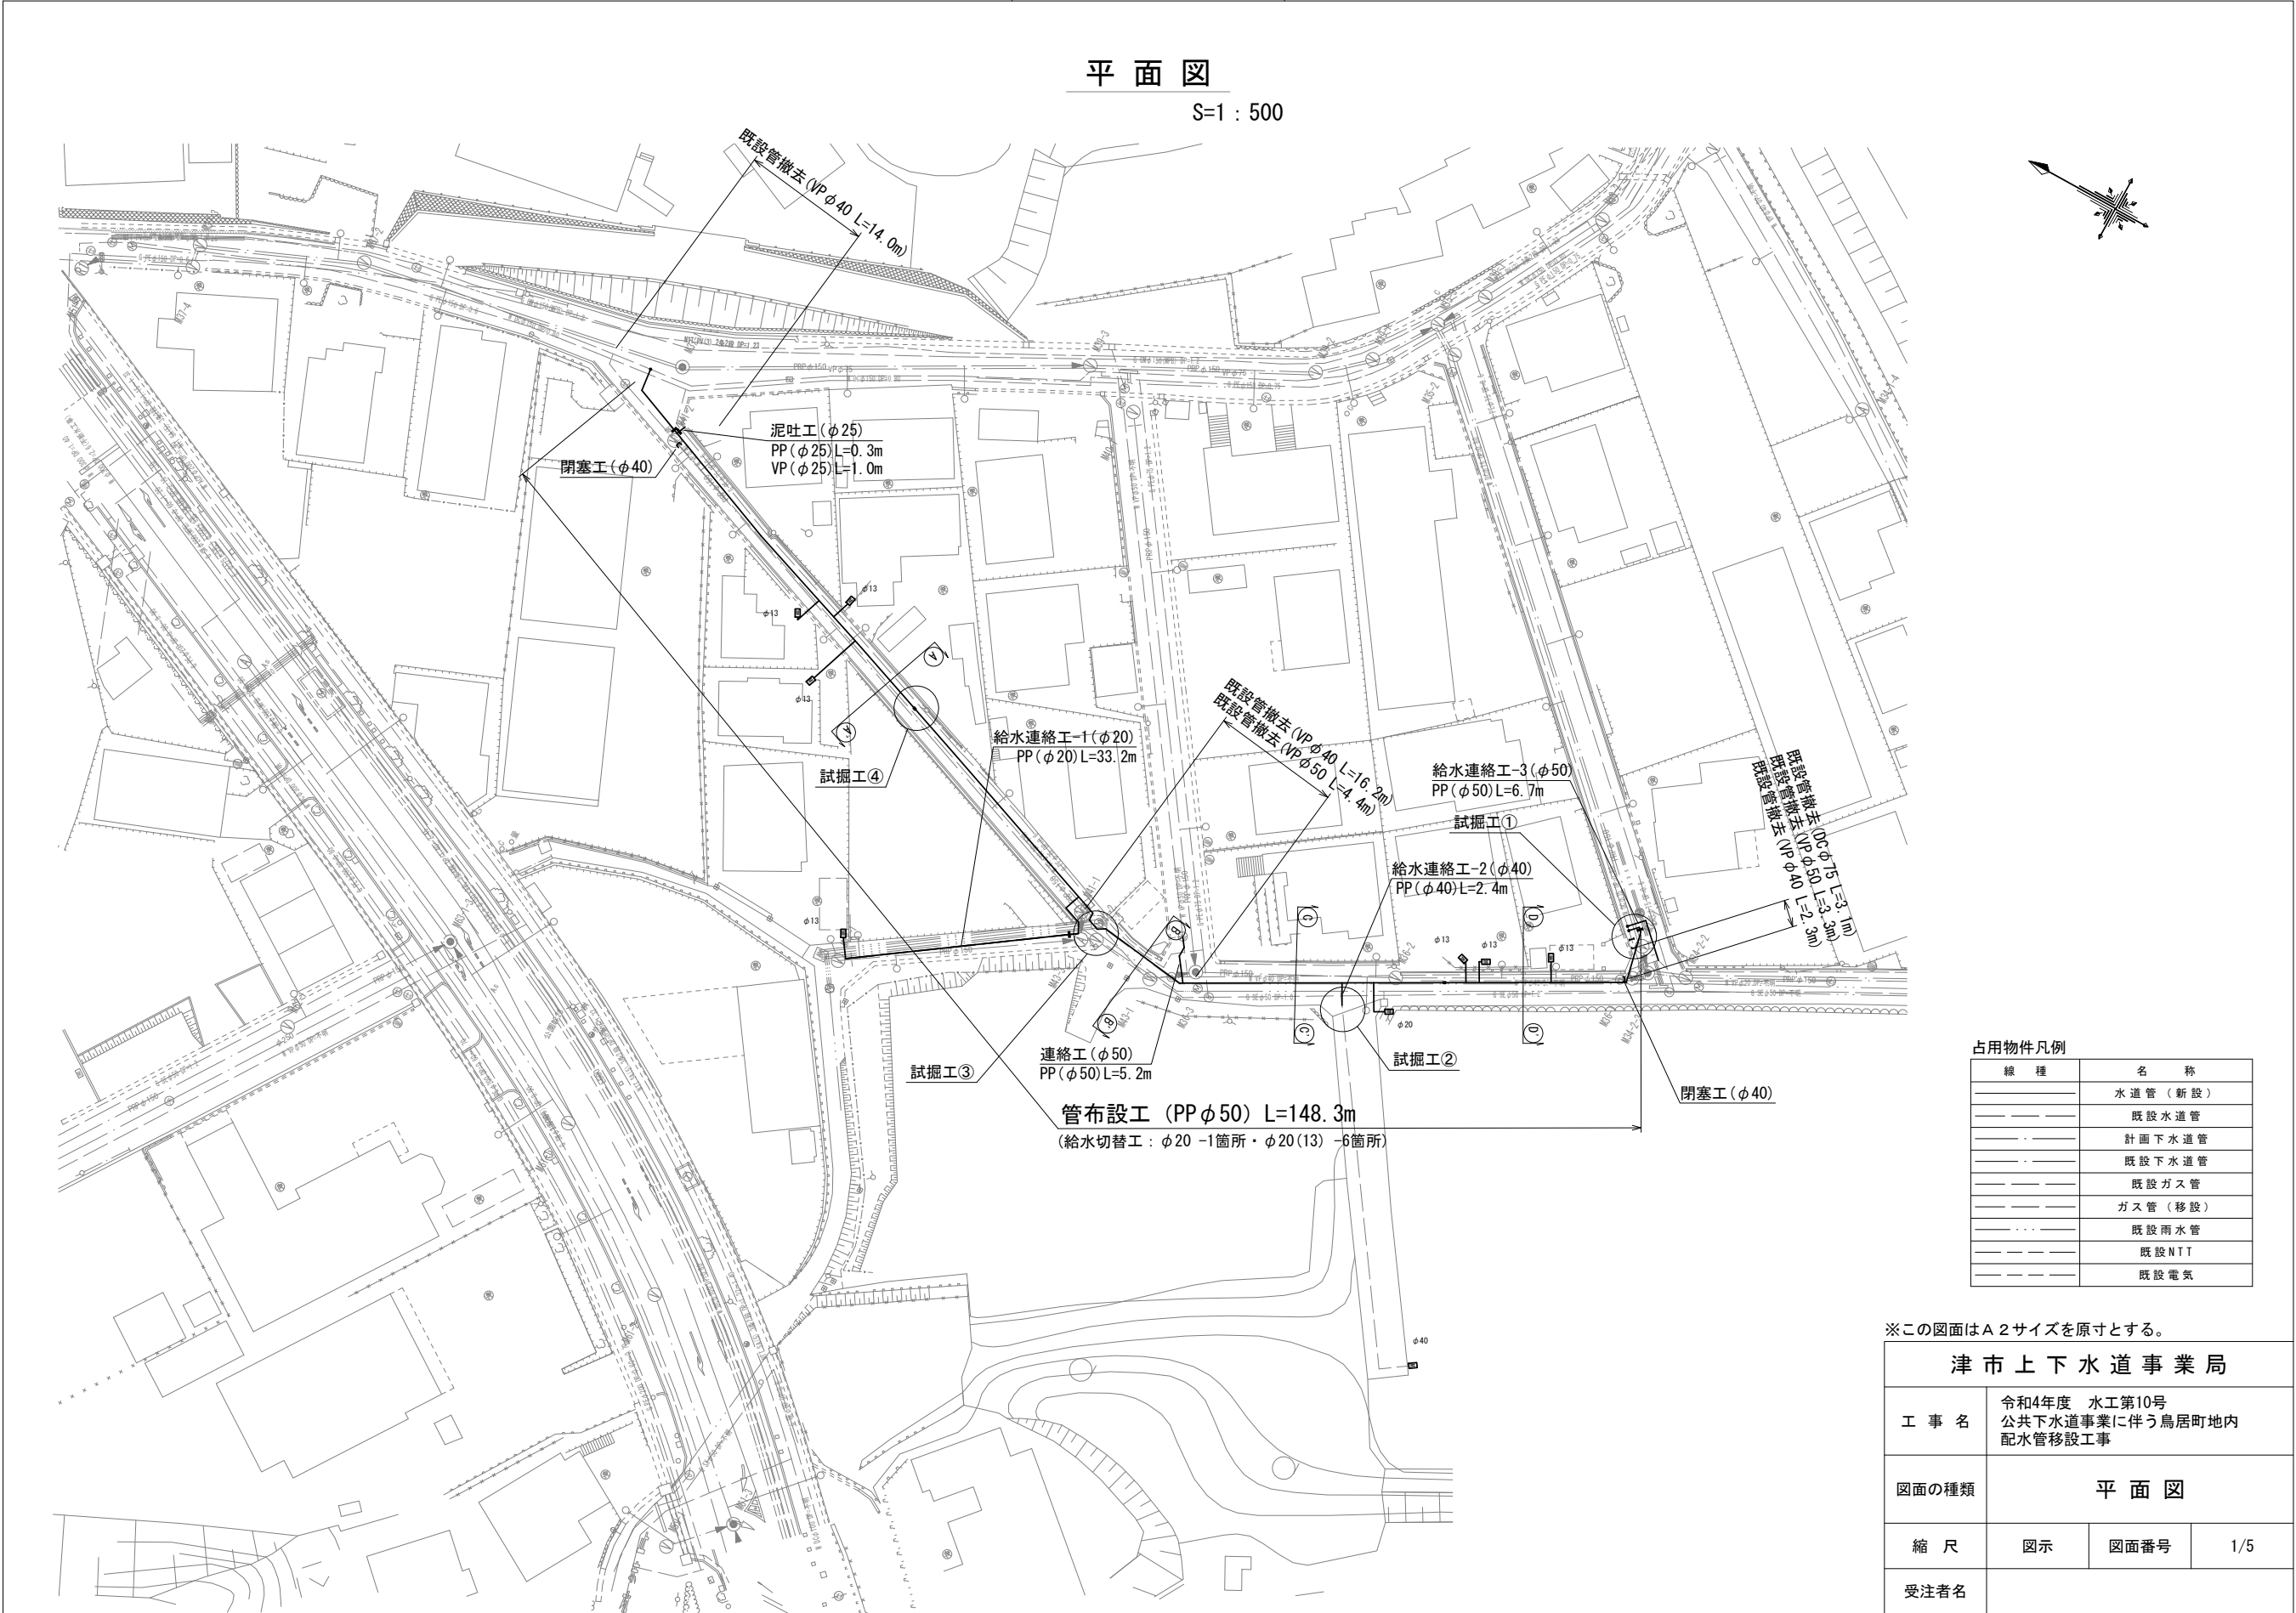

占用物件凡例	
線 種	名 称
——	水 道 管 (新 設)
---	既 設 水 道 管
---	計 画 下 水 道 管
---	既 設 下 水 道 管
---	既 設 ガ ス 管
---	ガ ス 管 (移 設)
---	既 設 雨 水 管
---	既 設 N T T
---	既 設 電 気


※この図面はA2サイズを原寸とする。

津 市 上 下 水 道 事 業 局			
工 事 名	令和4年度 水工第10号 公共下水道事業に伴う鳥居町地内 配水管移設工事		
図面の種類	平 面 図		
縮 尺	図示	図面番号	1/5
受注者名			

設計図

横断面図

S=1 : 100

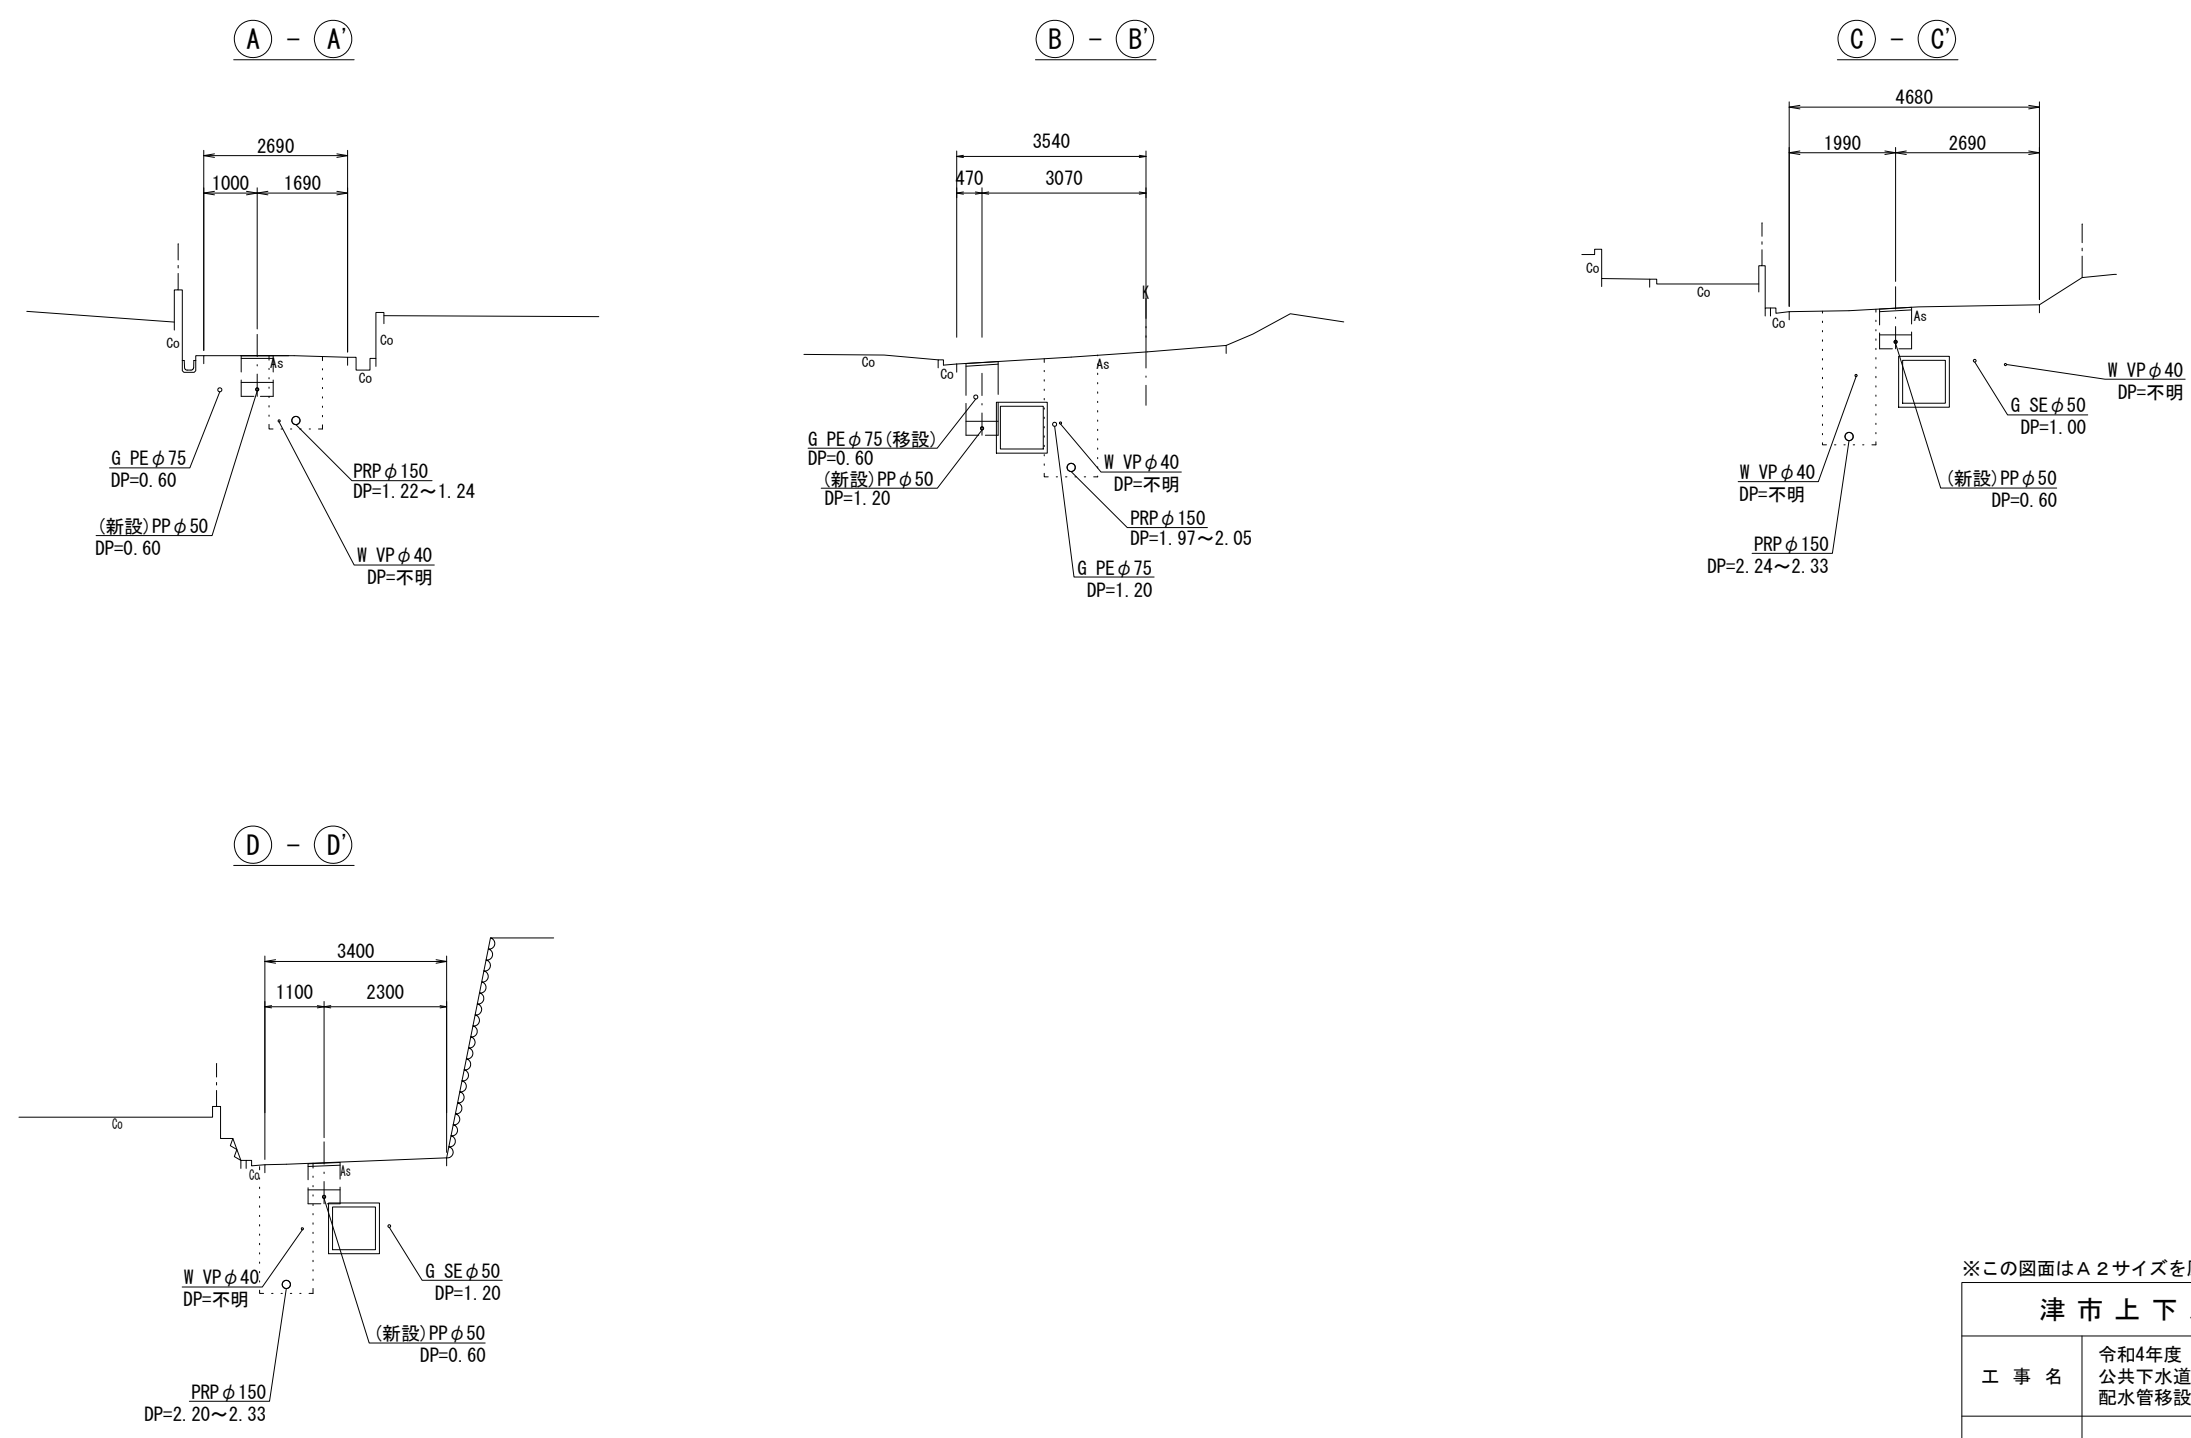


※この図面はA2サイズを原寸とする。

津市上下水道事業局			
工 事 名	令和4年度 水工第10号 公共下水道事業に伴う鳥居町地内 配水管移設工事		
図面の種類	横断面図		
縮 尺	図示	図面番号	2/5
受注者名			


設計図

土工定規図


S=1 : 20

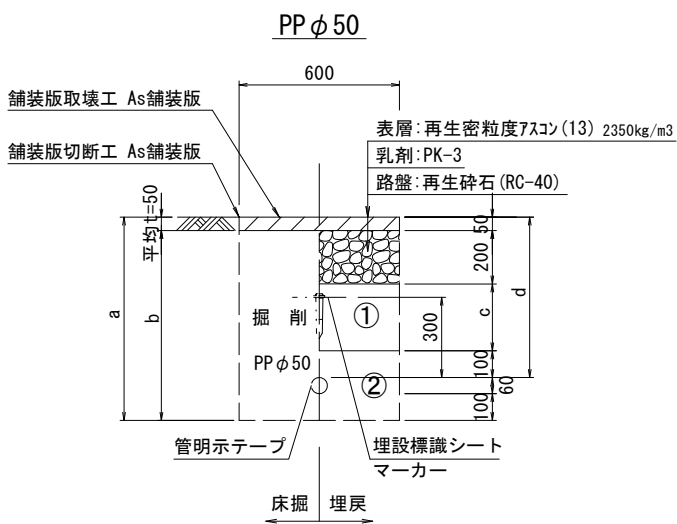


φ50				
土被り	a	b	c	d
600	760	710	250	600

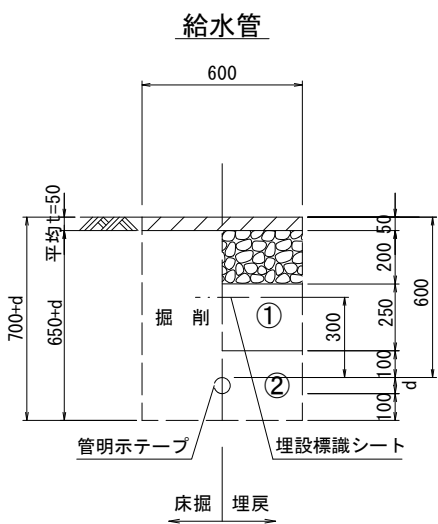

給水管外径 d	
φ13	d=20mm
φ20	d=25mm
φ25	d=30mm
φ30	d=40mm
φ40	d=50mm
φ50	d=60mm

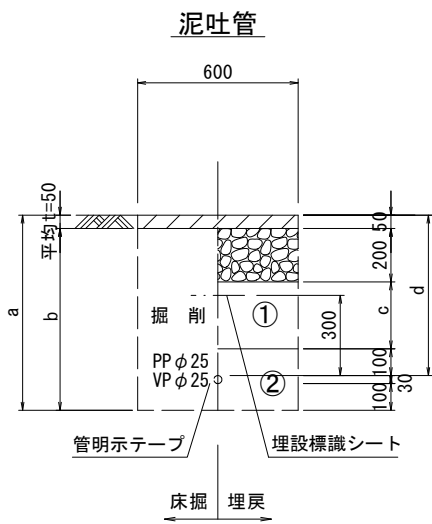

φ25				
土被り	a	b	c	d
600	730	680	250	600

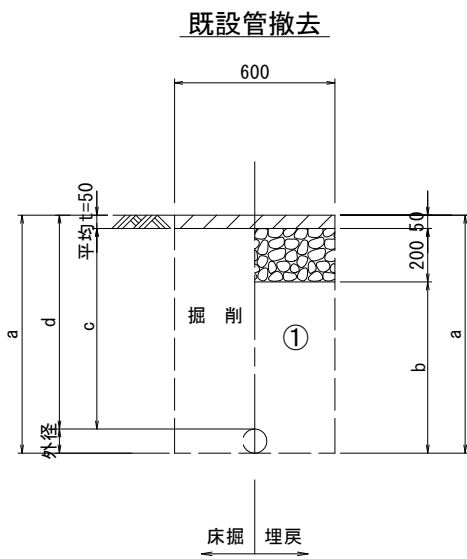

口径	外径	土被り	a	b	c	d
20	25	600	625	375	550	600
40	50	600	650	400	550	600
50	60	600	660	410	550	600
75	90	800	890	640	750	800

①・・・再生碎石(RC-40)

②・・・埋戻し用砂



※この図面はA2サイズを原寸とする。

津市上下水道事業局			
工事名	令和4年度 水工第10号 公共下水道事業に伴う鳥居町地内 配水管移設工事		
図面の種類	土工定規図		
縮尺	図示	図面番号	3/5
受注者名			

設計図

配管詳細図(1/2)

 S=1 : 200

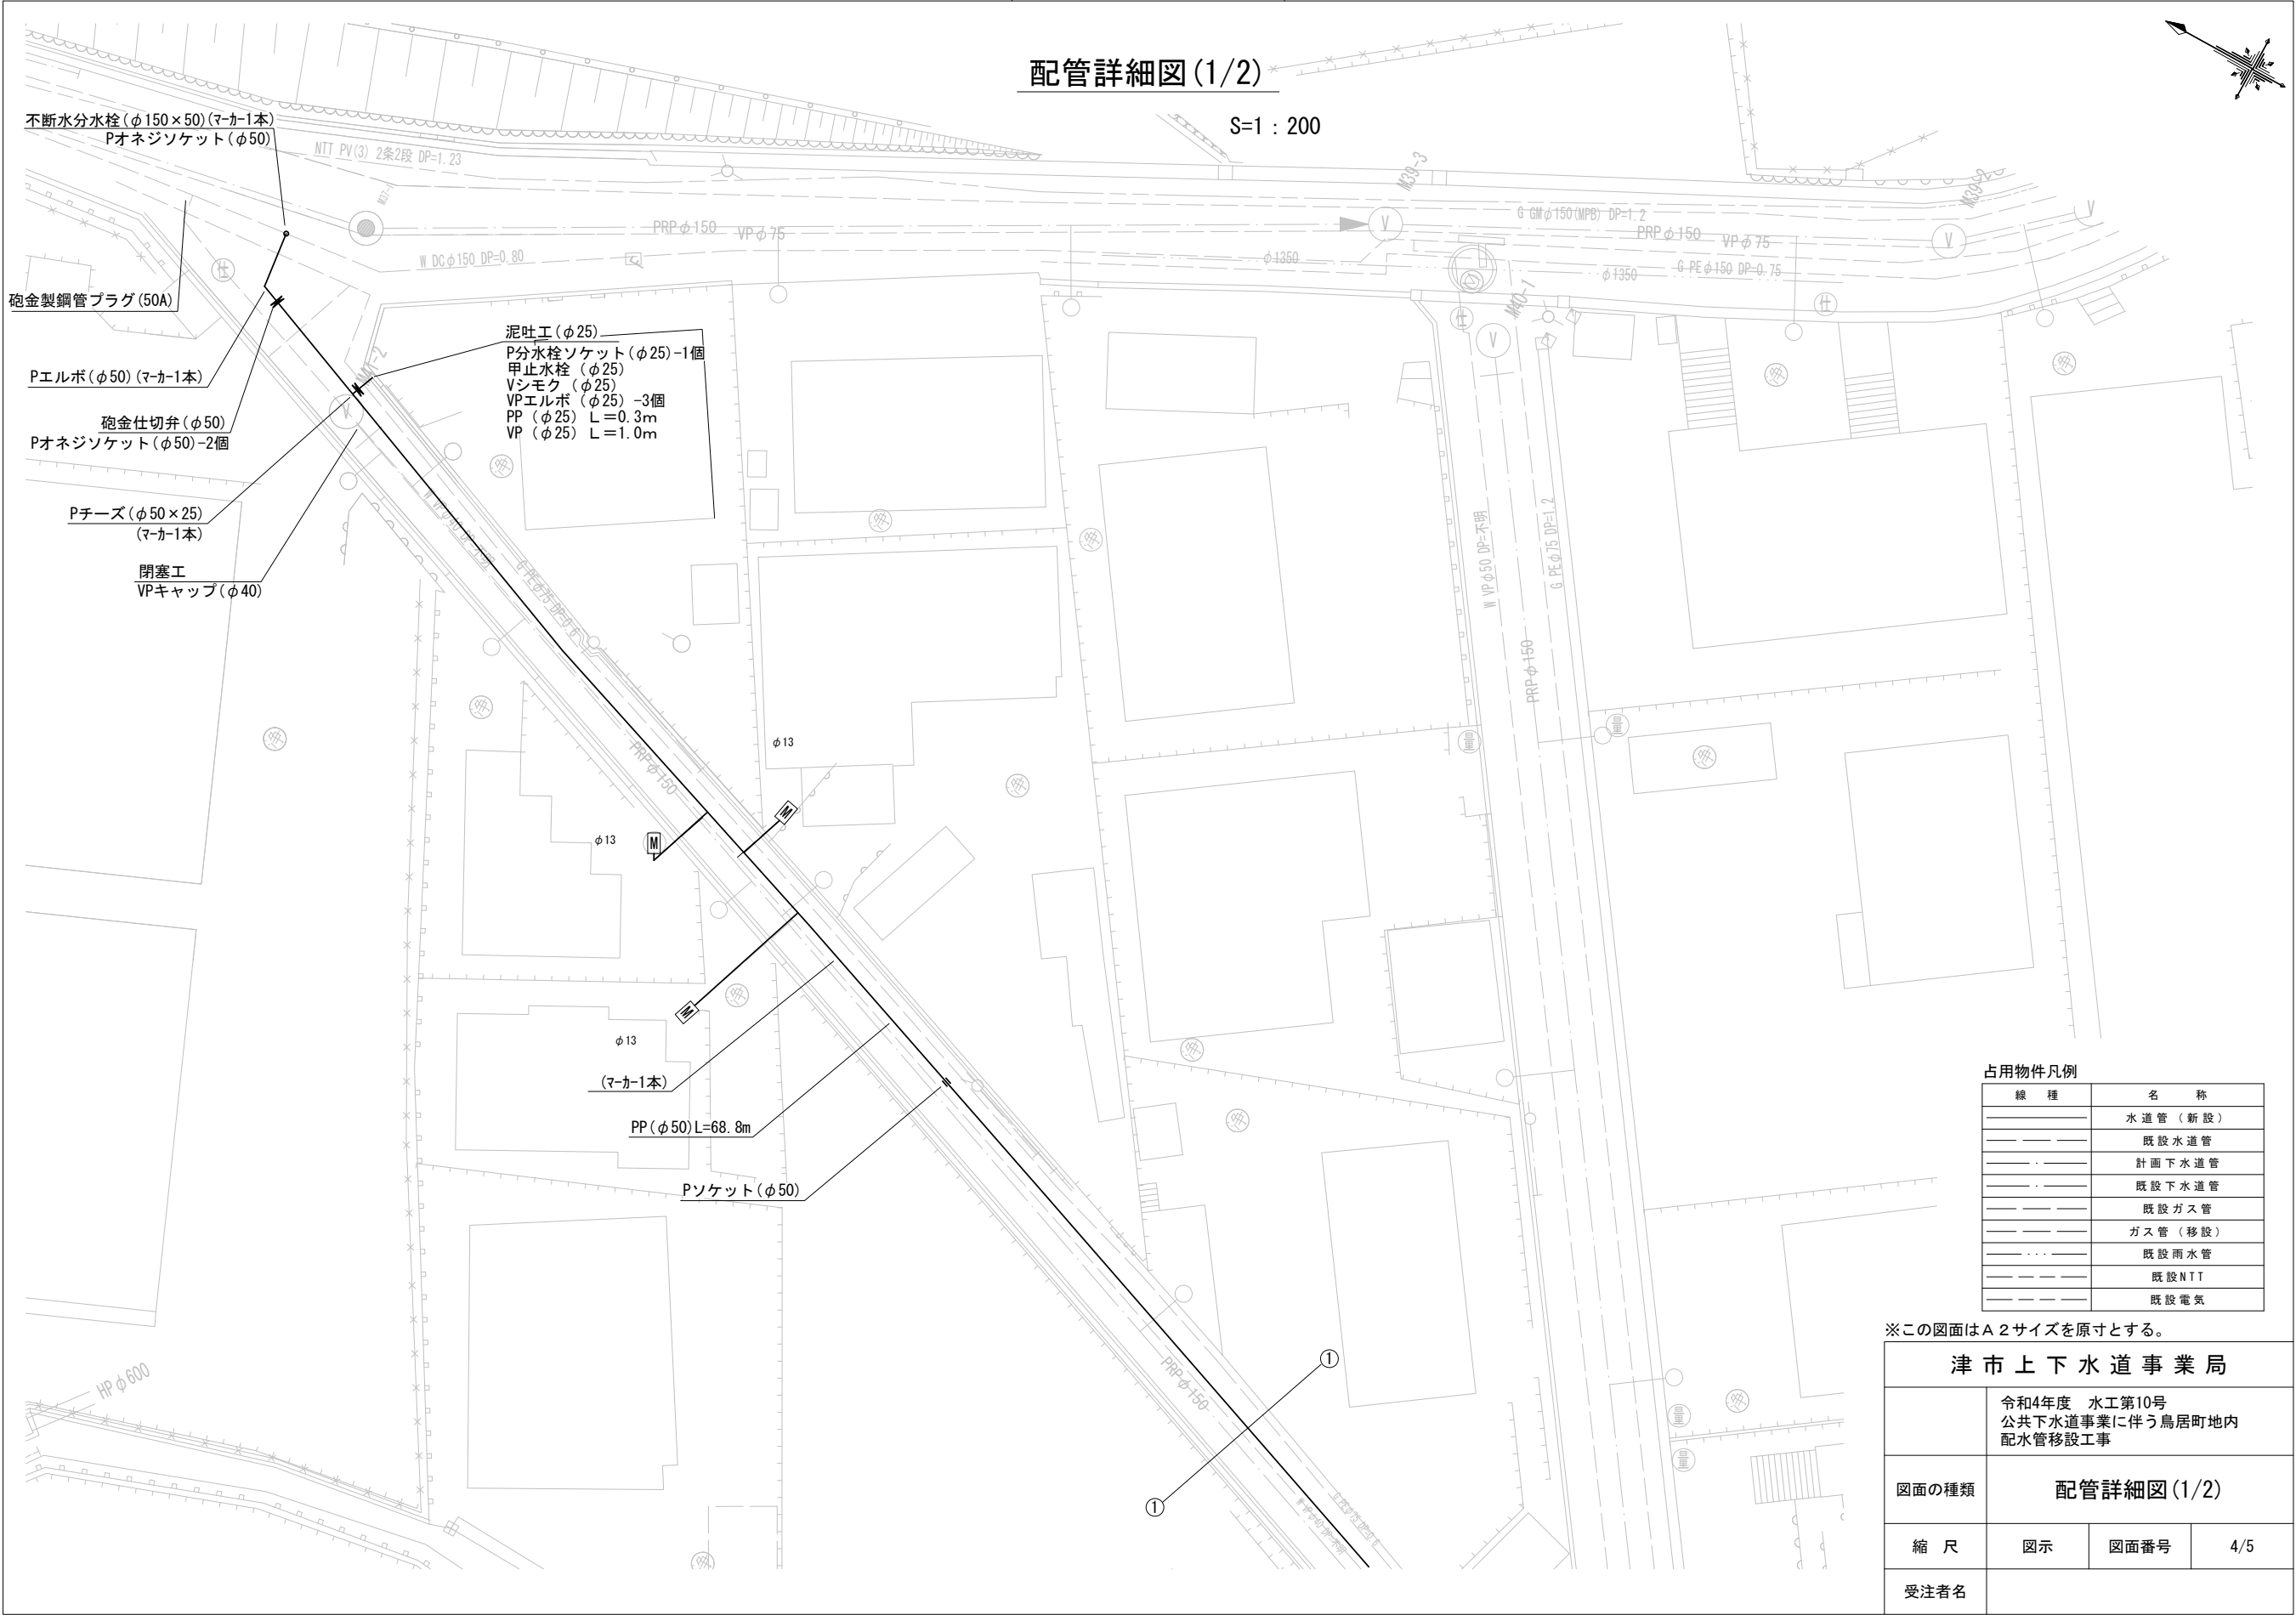

占用物件凡例

線 種	名 称
	水 道 管 (新 設)
	既 設 水 道 管
	計 画 下 水 道 管
	既 設 下 水 道 管
	既 設 ガ ス 管
	ガ ス 管 (移 設)
	既 設 雨 水 管
	既 設 N T T
	既 設 電 気


※この図面はA2サイズを原寸とする。

津 市 上 下 水 道 事 業 局			
	令和4年度 水工第10号 公共下水道事業に伴う鳥居町地内 配水管移設工事		
図面の種類	配管詳細図(1/2)		
縮 尺	図 示	図面番号	4/5
受注者名			

設計図

配管詳細図(2/2)

S=1 : 200

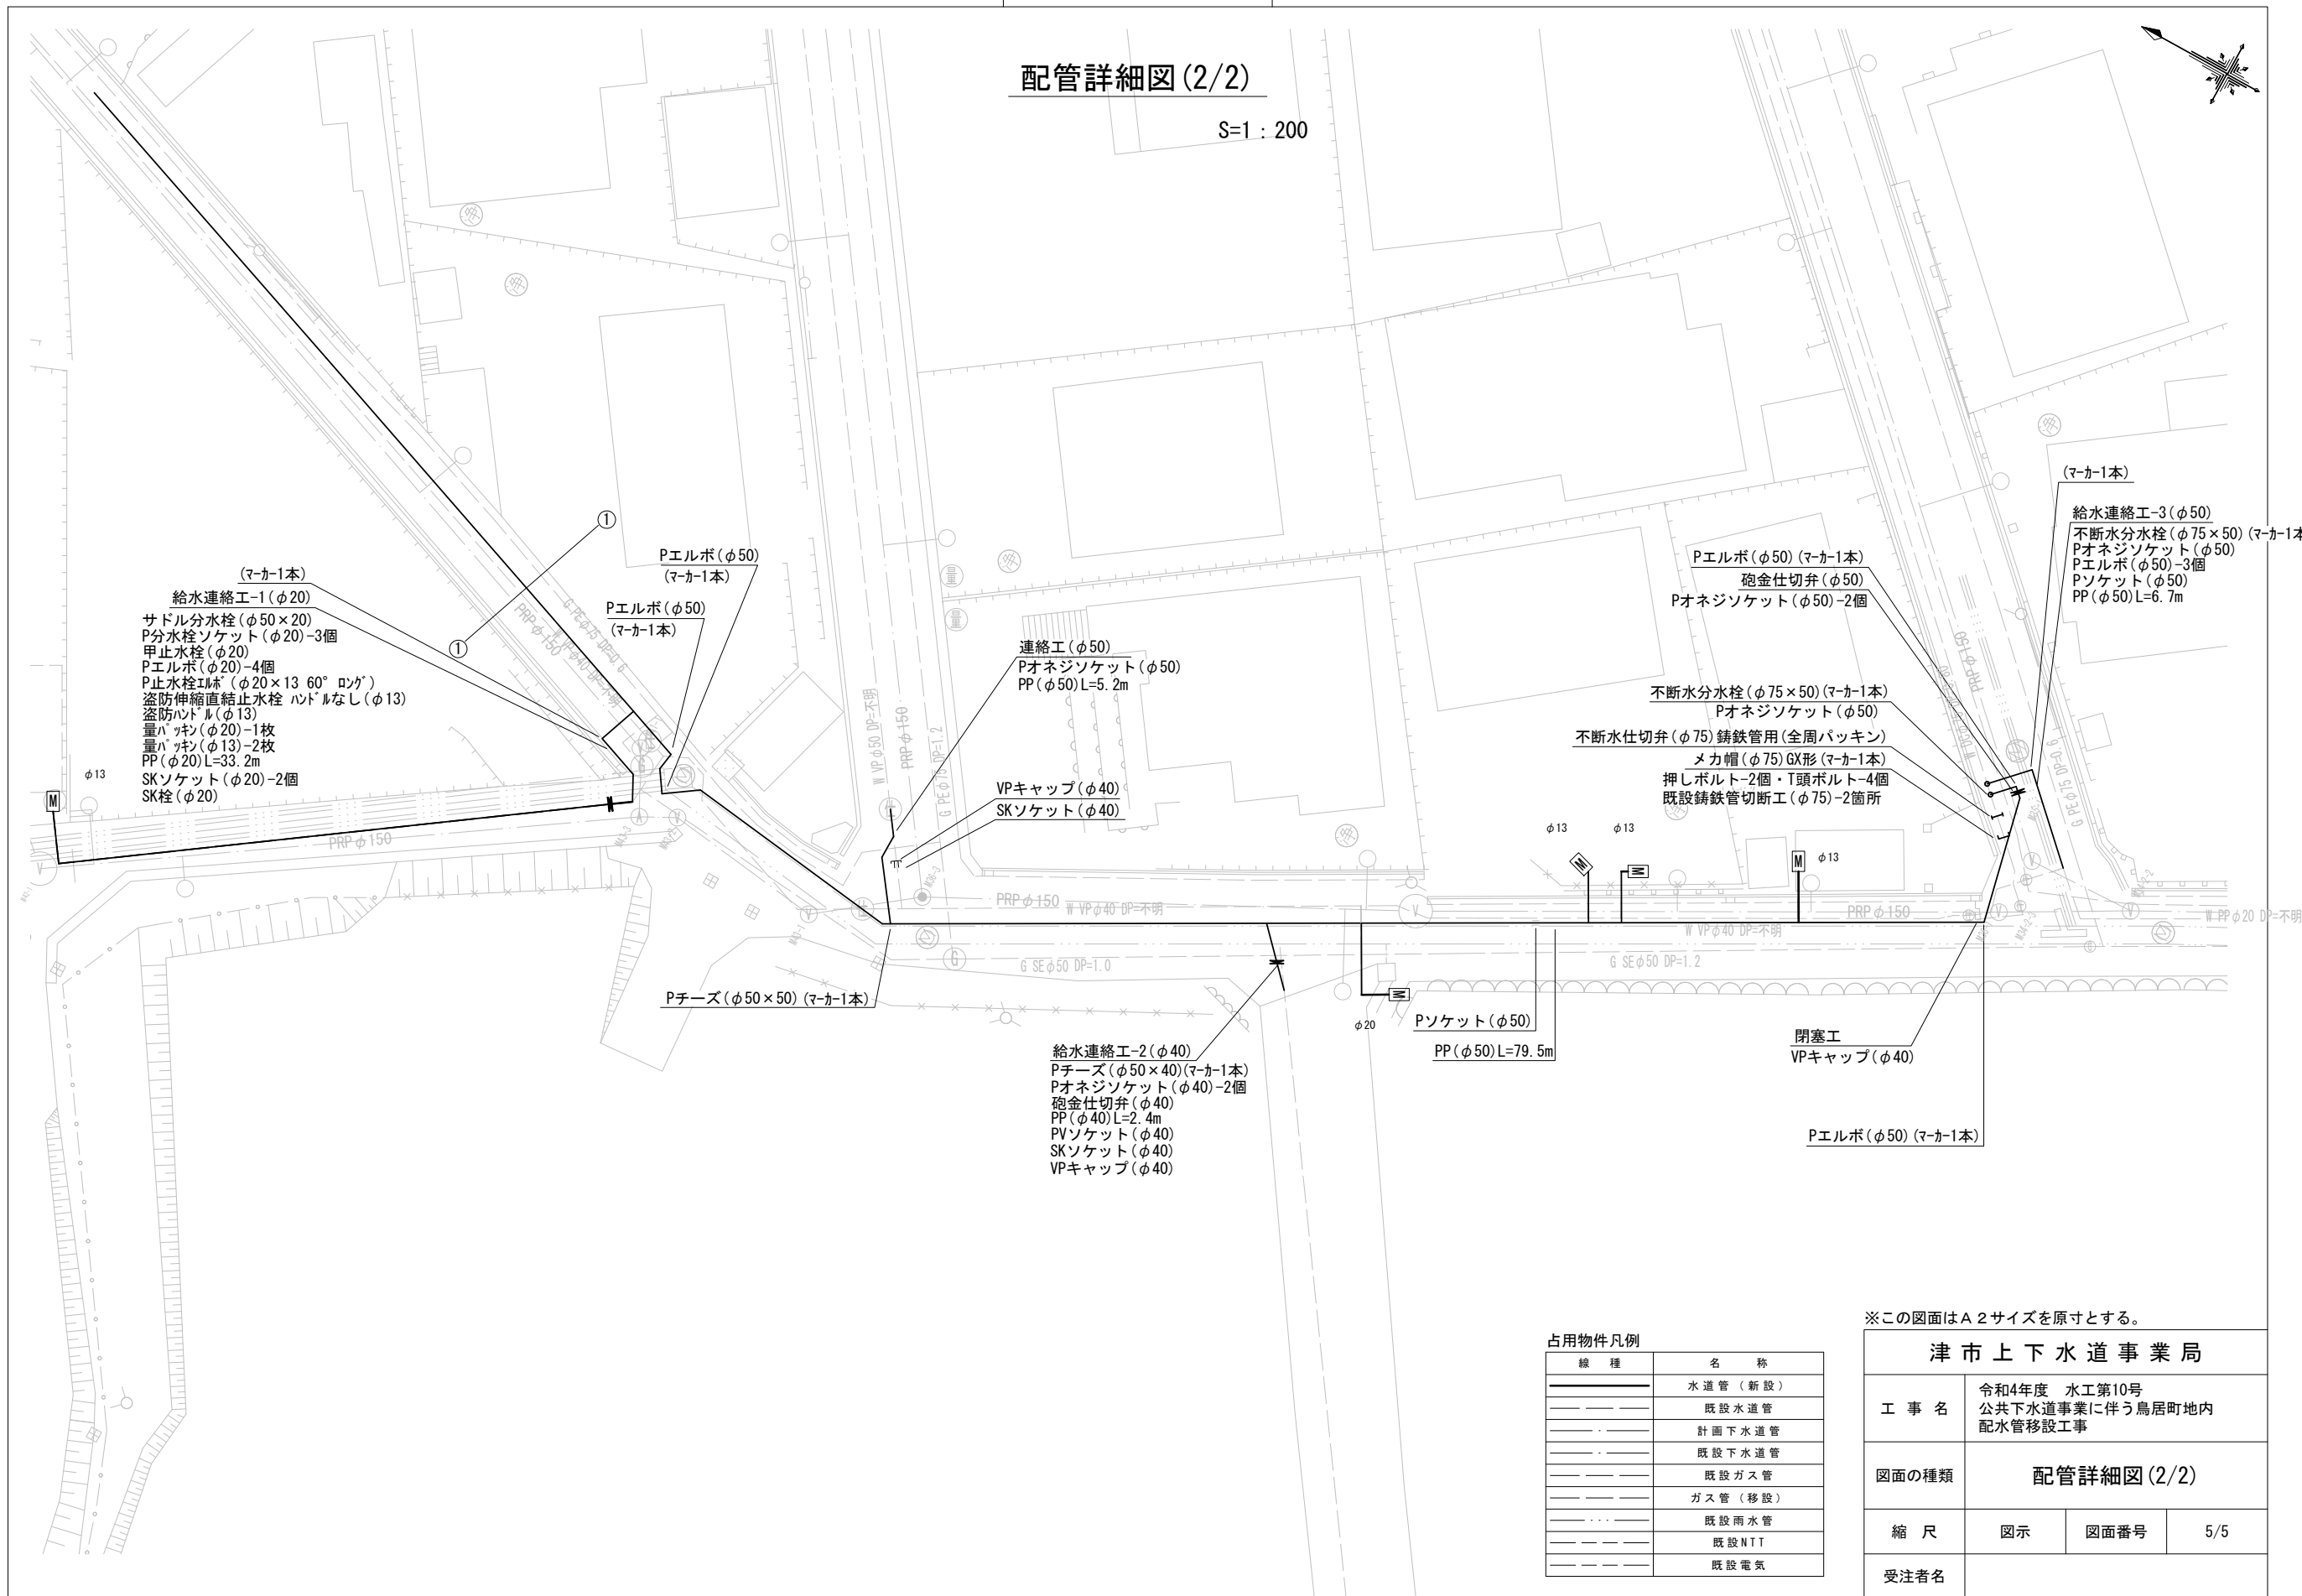

※この図面はA2サイズを原寸とする。

津市上下水道事業局			
工 事 名	令和4年度 水工第10号		
	公共下水道事業に伴う鳥居町地内配水管移設工事		
図面の種類	配管詳細図(2/2)		
縮 尺	図示	図面番号	5/5
	受注者名		