



設計図

平面図(2/3)

S=1:500

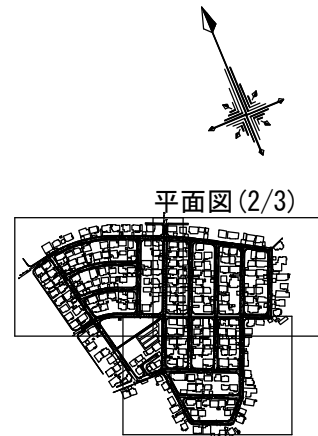

平面図(2/3)

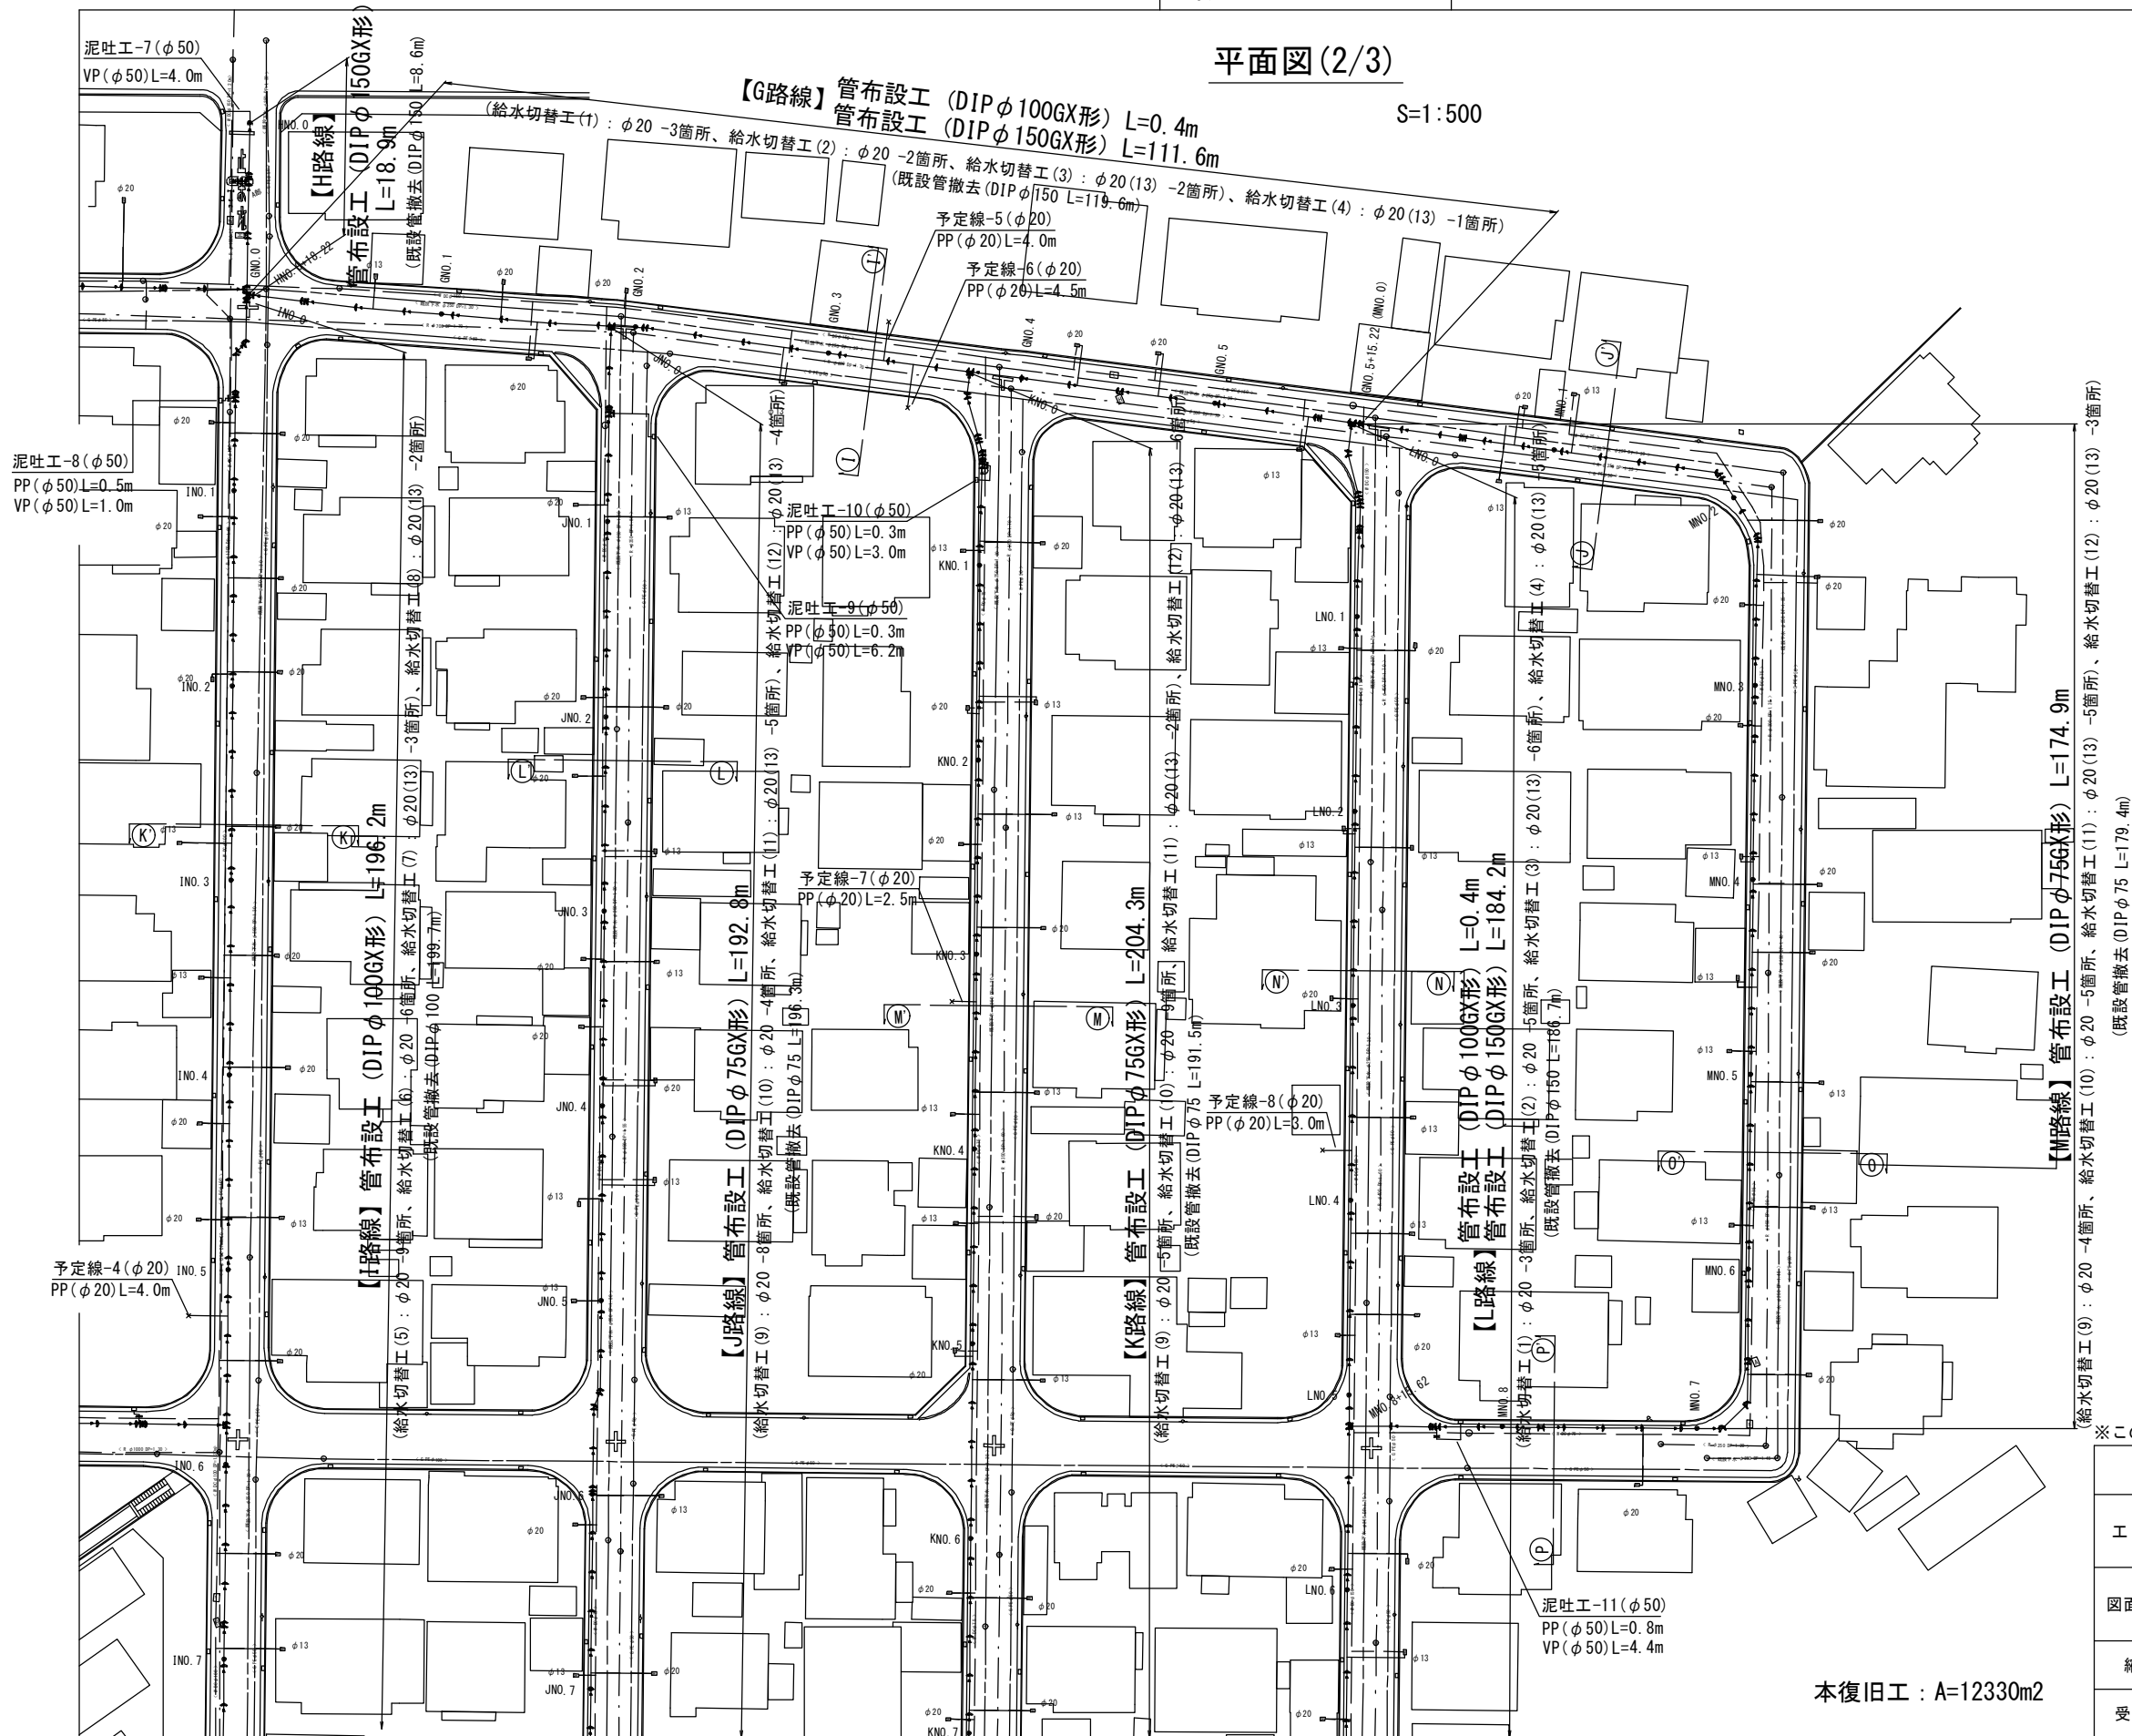

占用物件凡例	
線種	名称
---	水道管(新設)
---	既設水道管
---	既設汚水管
---	既設雨水管
---	既設ガス
---	既設NTT


※この図面はA2サイズを原寸とする。

津市上下水道事業局

工事名	令和4年度 水工第5号		
	豊が丘一丁目地内配水管布設工事		
図面の種類	平面図(2/3)		
縮尺	図示	図面番号	2/24
	受注者名		

本復旧工：A=12330m2

設計図

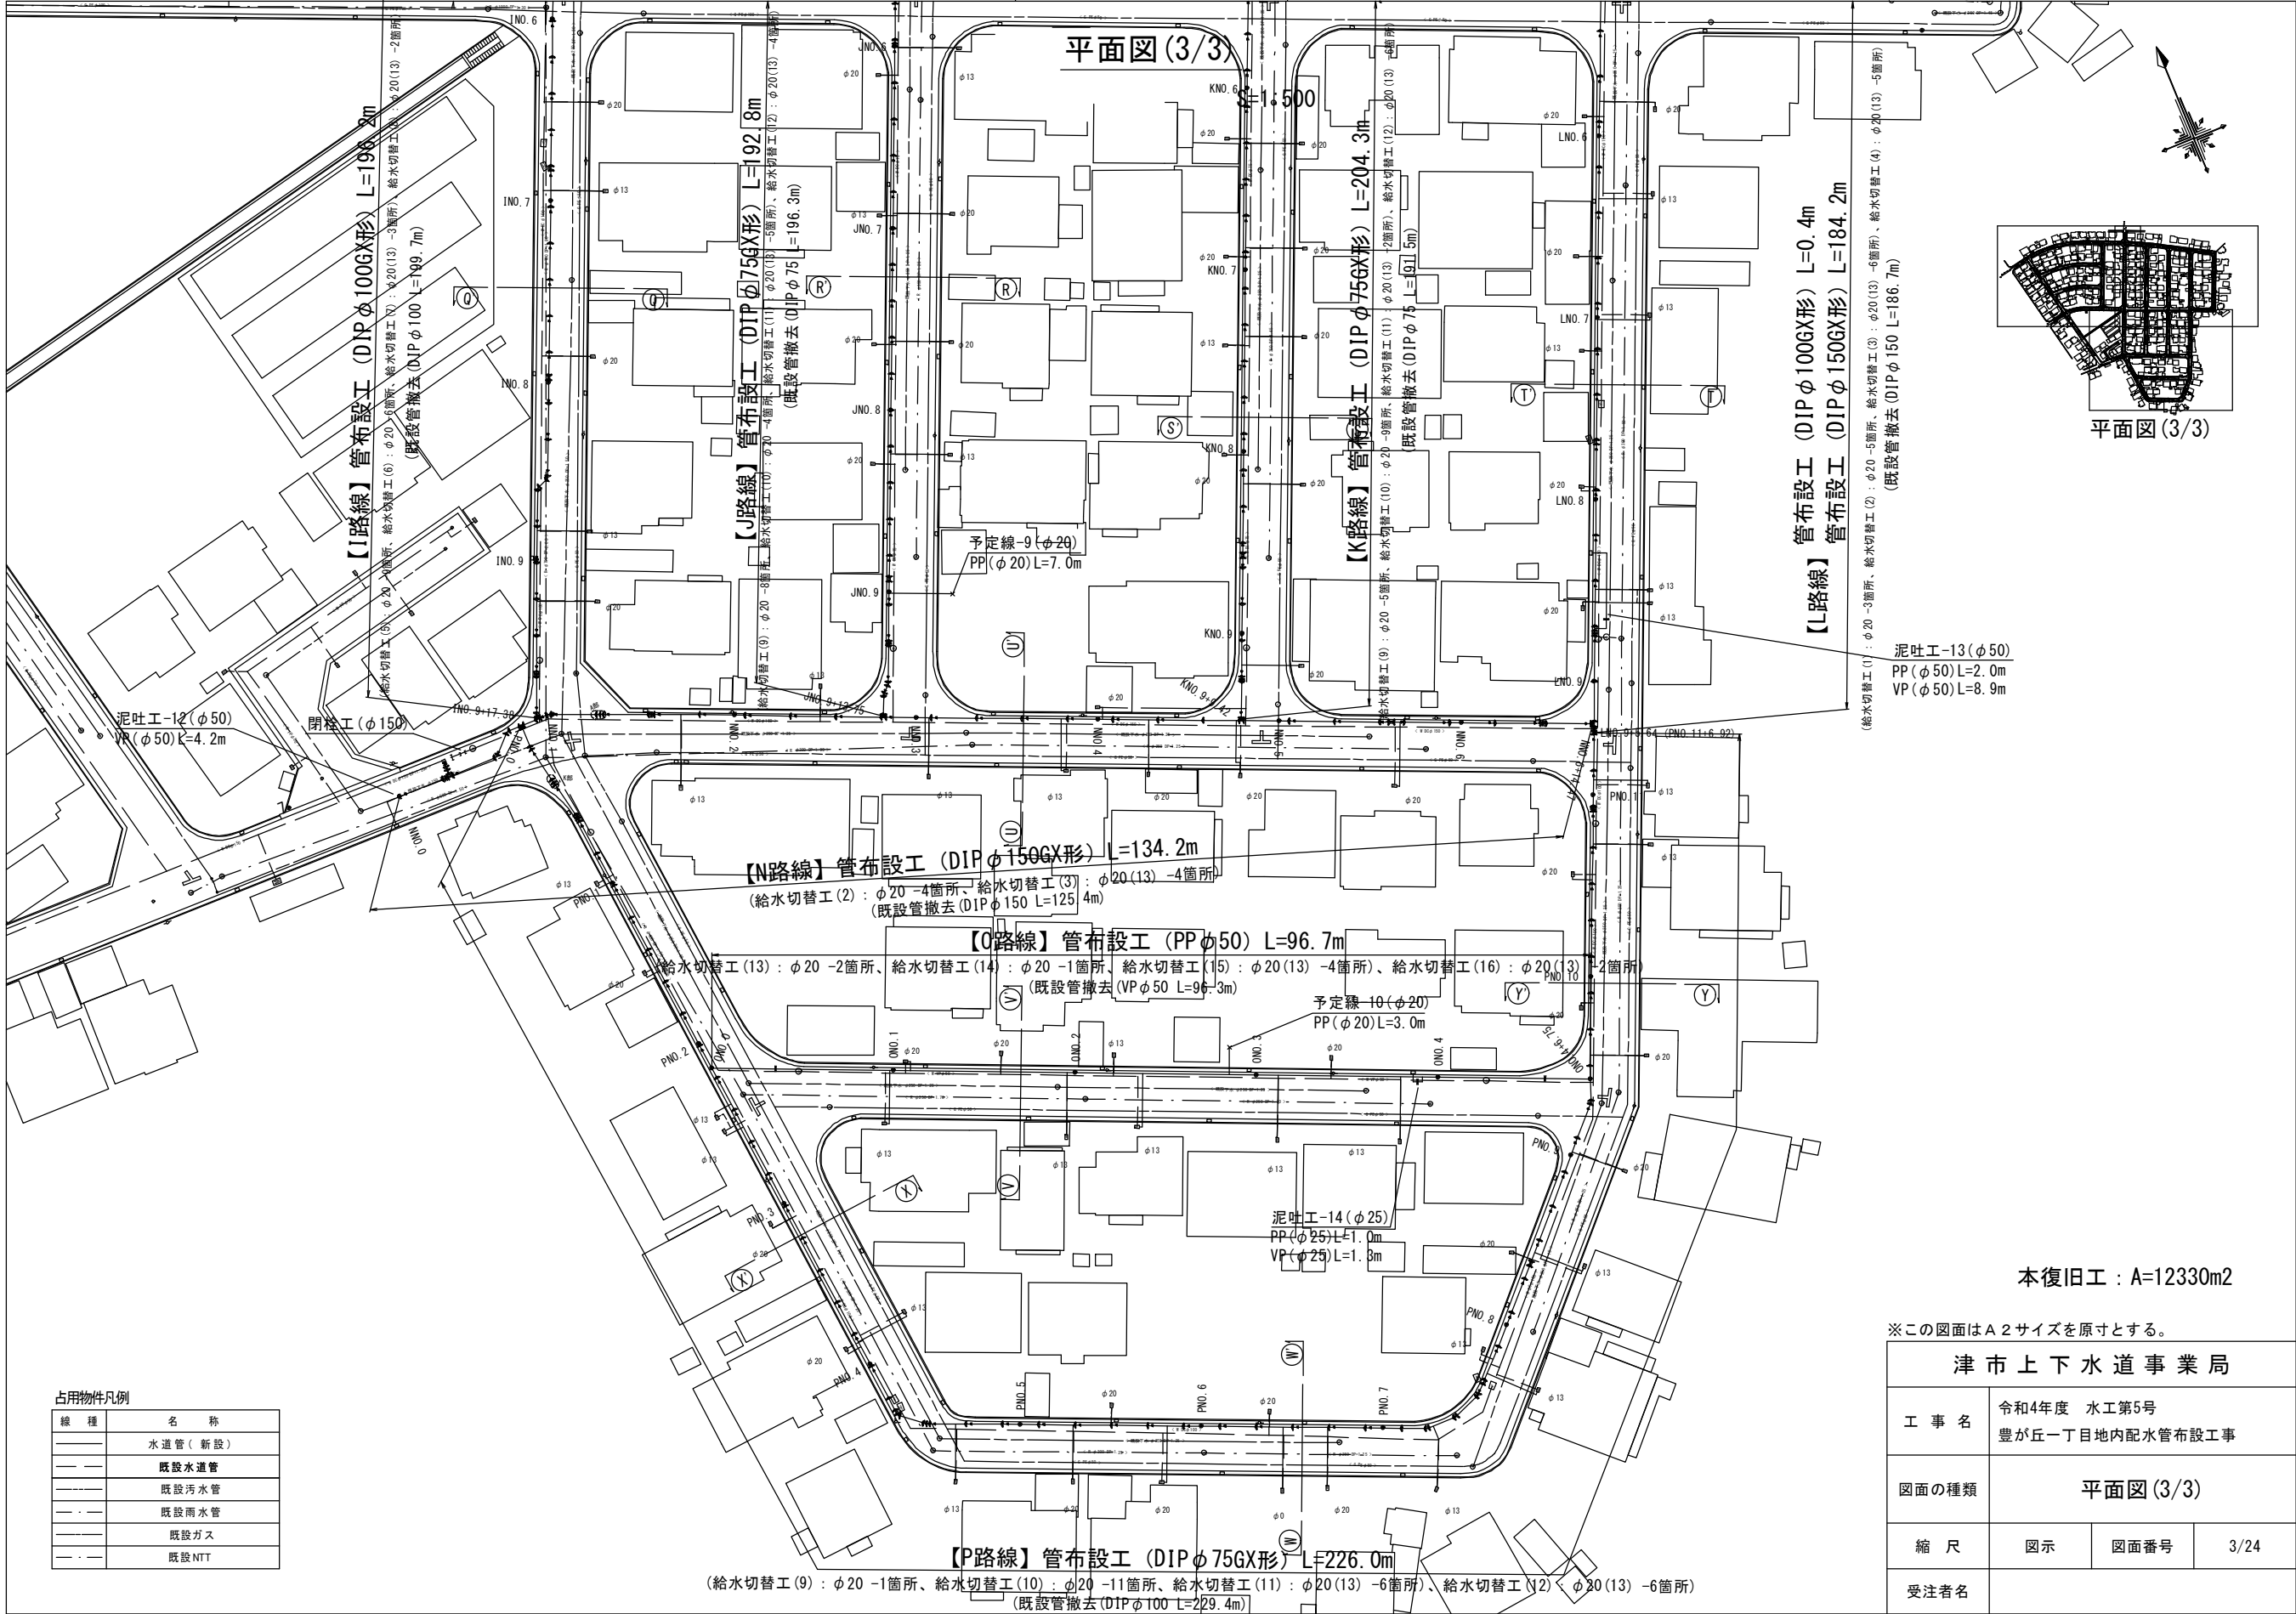

本復旧工：A=12330m2


※この図面はA2サイズを原寸とする。			
津市上下水道事業局			
工 事 名	令和4年度 水工第5号 豊が丘一丁目地内配水管布設工事		
図面の種類	平面図(3/3)		
縮 尺	図示	図面番号	3/24
受注者名			

設計図


横断面図(1/4)

S=1:100


① - ①'

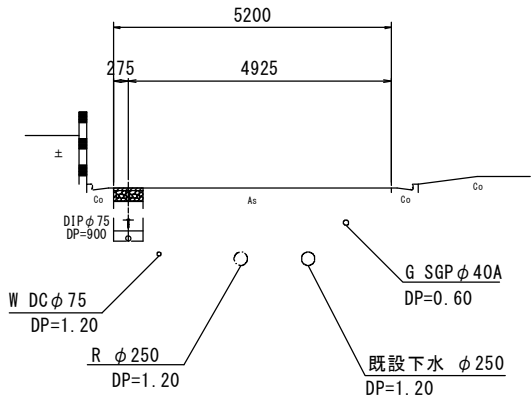


② - ②'

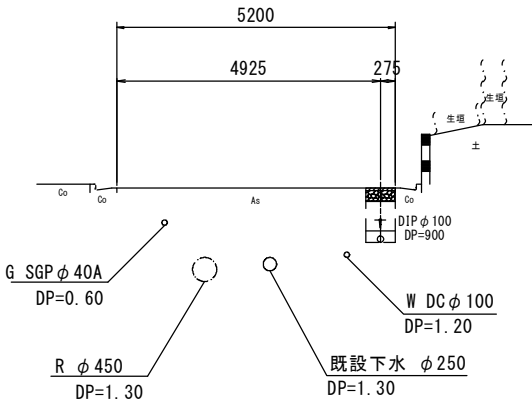


③ - ③'

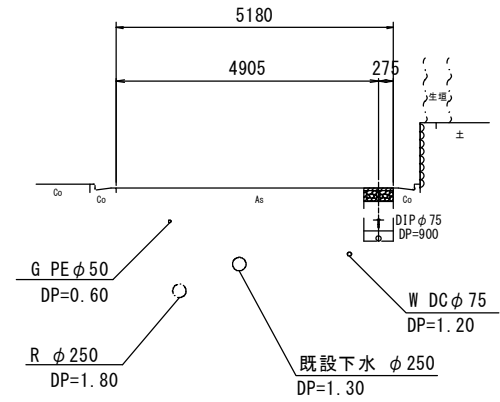


④ - ④'

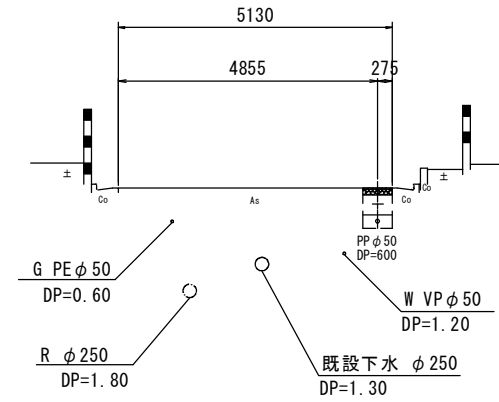


⑤ - ⑤'

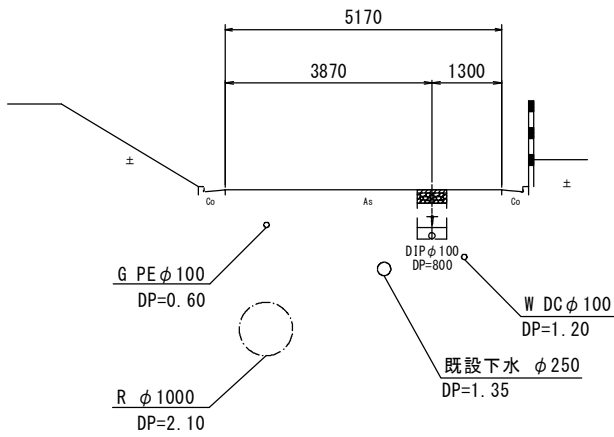

⑥ - ⑥'

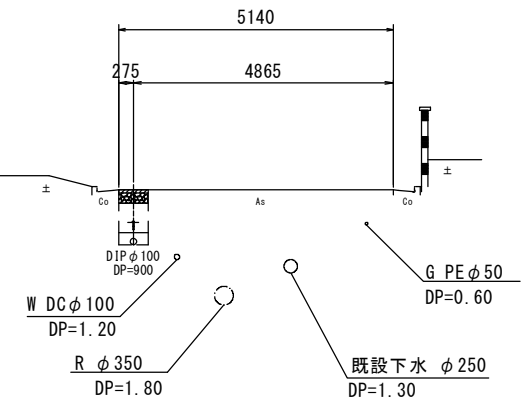

⑦ - ⑦'

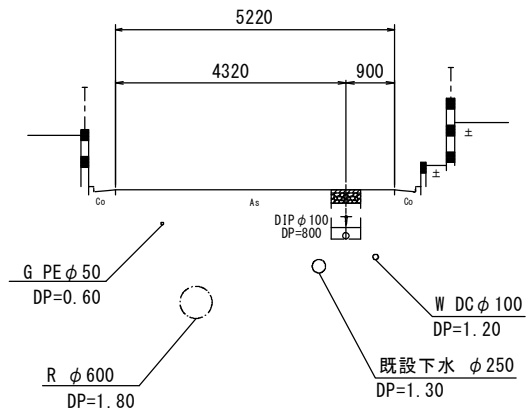








※この図面はA 2サイズを原寸とする。

津市上下水道事業局			
工 事 名	令和4年度 水工第5号		
	豊が丘一丁目地内配水管布設工事		
図面の種類	横断面図(1/4)		
縮 尺	図 示	図面番号	4/24
受注者名			

設計図

横断面図(2/4)

S=1:100

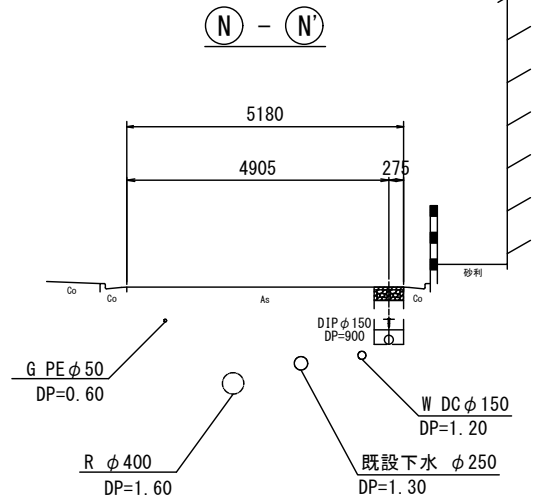
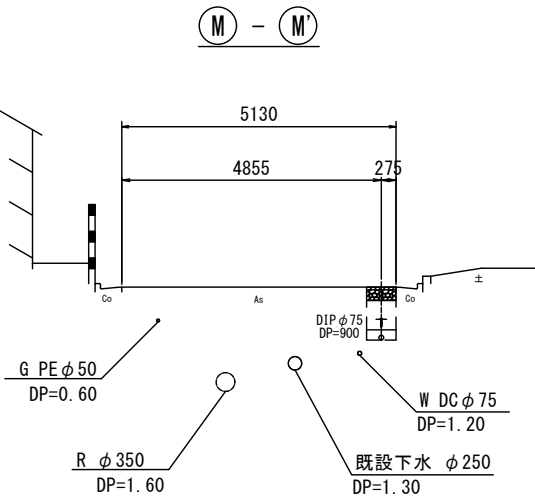
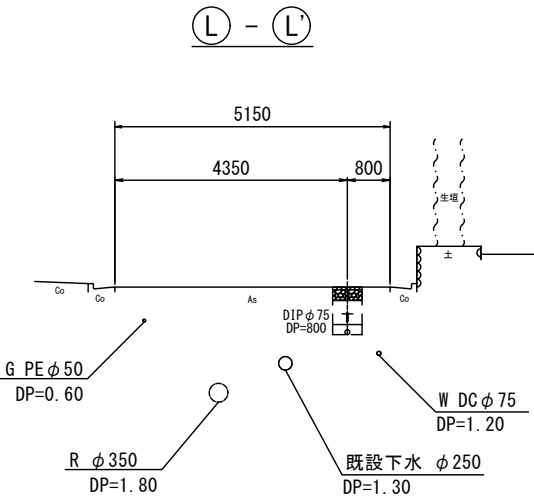
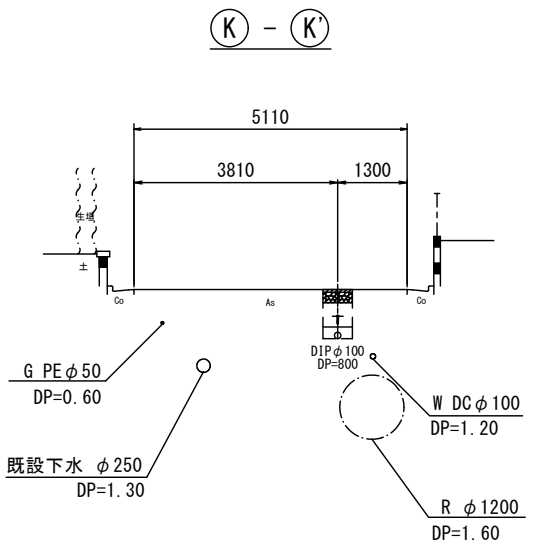
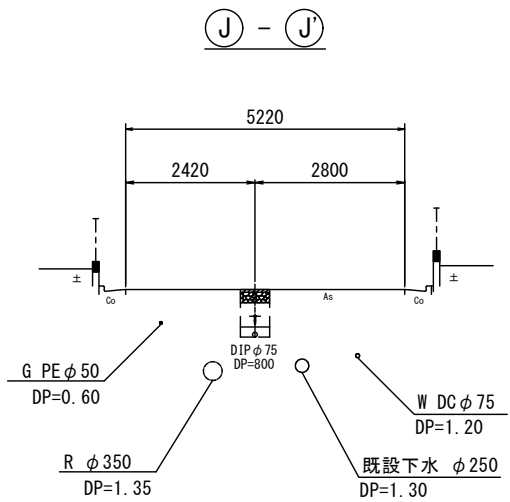
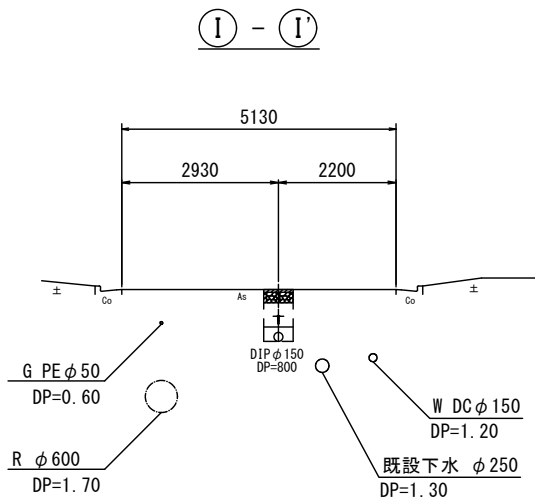
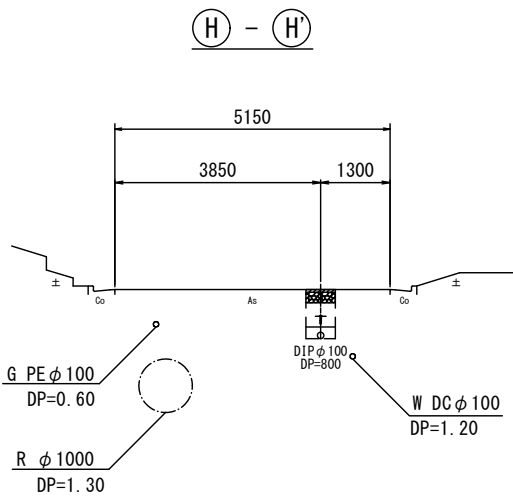


※この図面はA 2サイズを原寸とする。

津市上下水道事業局			
工 事 名	令和4年度 水工第5号		
	豊が丘一丁目地内配水管布設工事		
図面の種類	横断面図(2/4)		
縮 尺	図示	図面番号	5/24
受注者名			

横断面図(3/4)

S=1:100

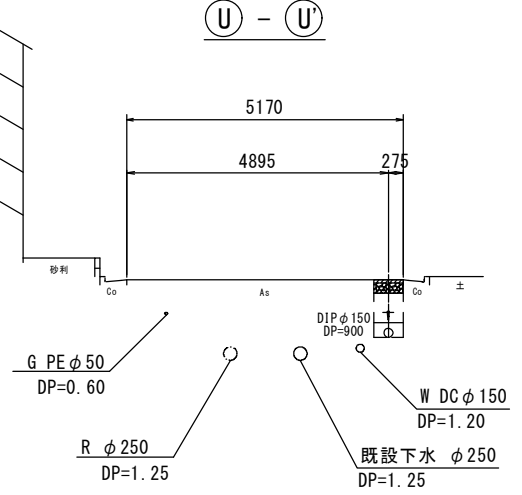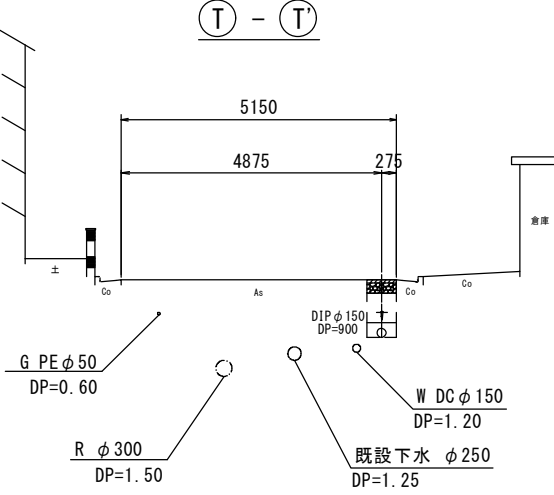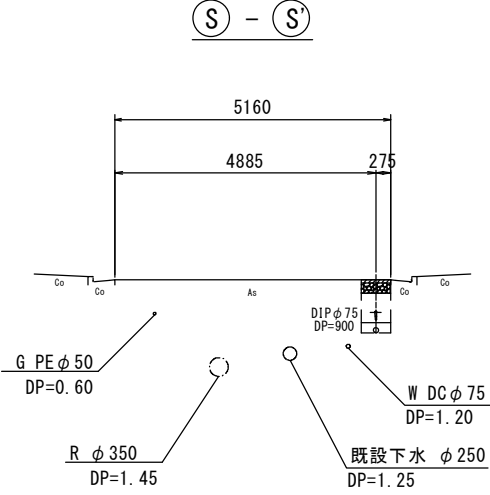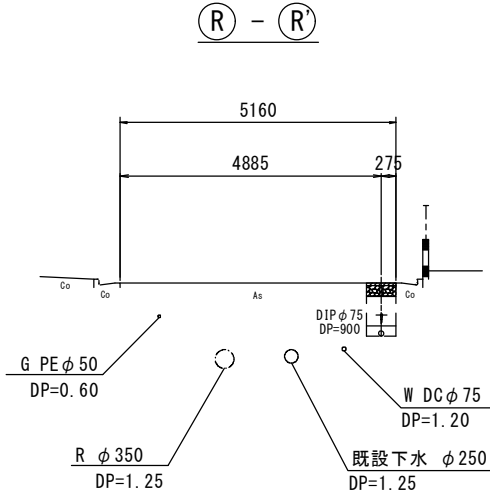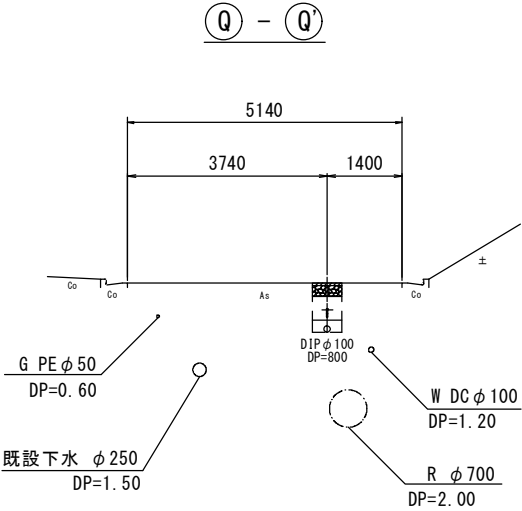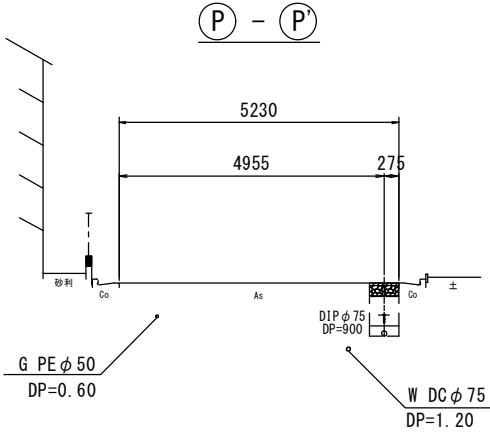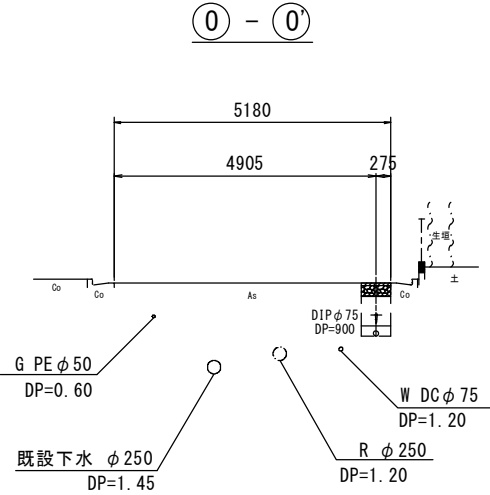


※この図面はA 2サイズを原寸とする。

津市上下水道事業局			
工 事 名	令和4年度 水工第5号 豊が丘一丁目地内配水管布設工事		
図面の種類	横断面図(3/4)		
縮 尺	図示	図面番号	6/24
受注者名			

横断面図(4/4)

S=1:100

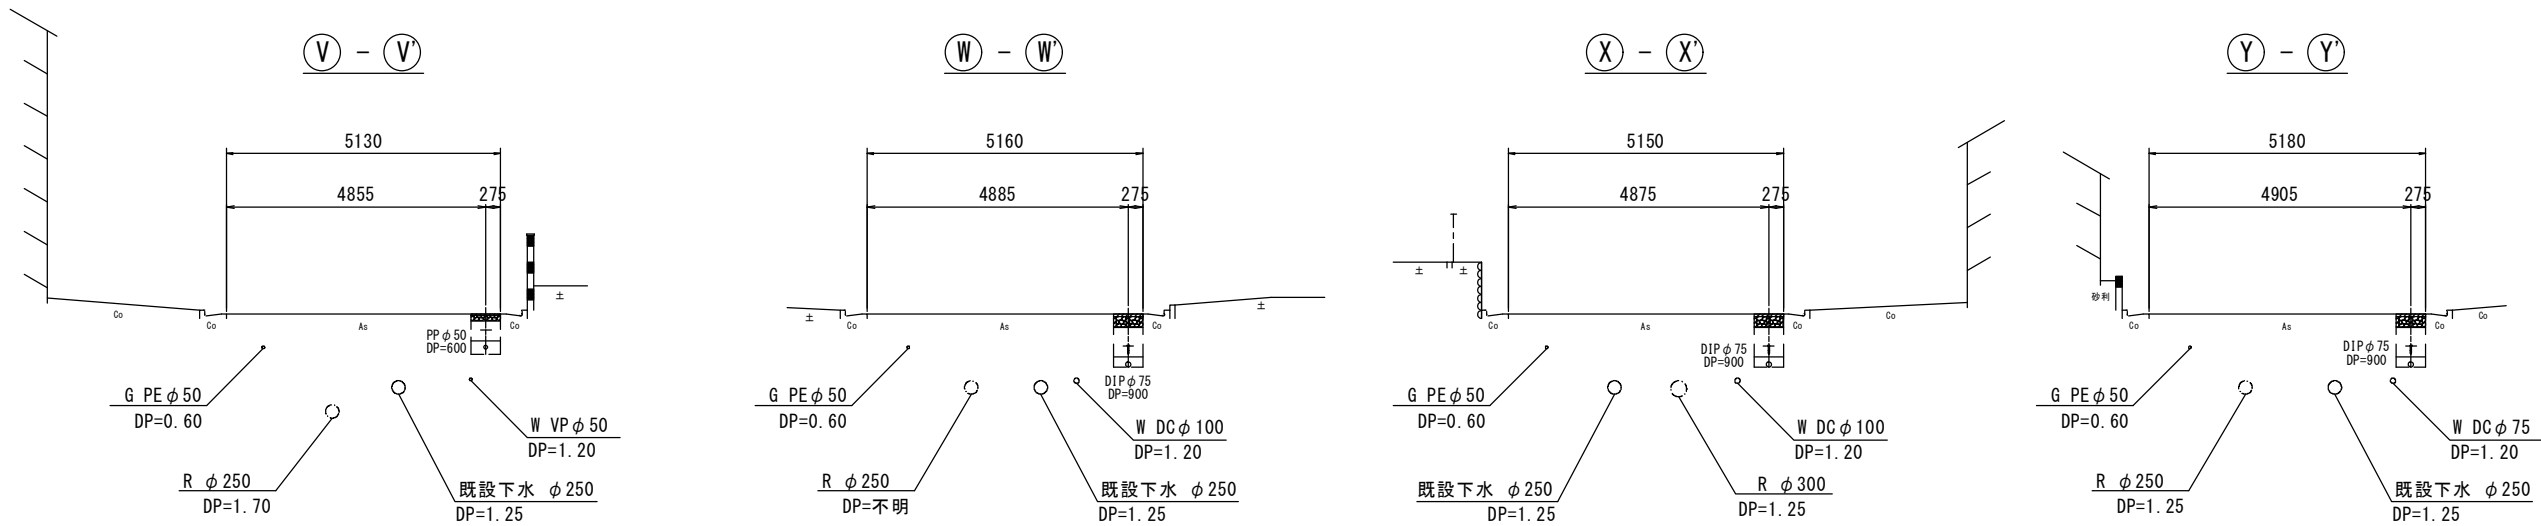

※この図面はA 2サイズを原寸とする。


津 市 上 下 水 道 事 業 局			
工 事 名	令和4年度 水工第5号		
	豊が丘一丁目地内配水管布設工事		
図面の種類	横断面図(4/4)		
縮 尺	図 示	図面番号	7/24
受注者名			

設 計 図

土工定規図


S=1 : 20

GXφ150

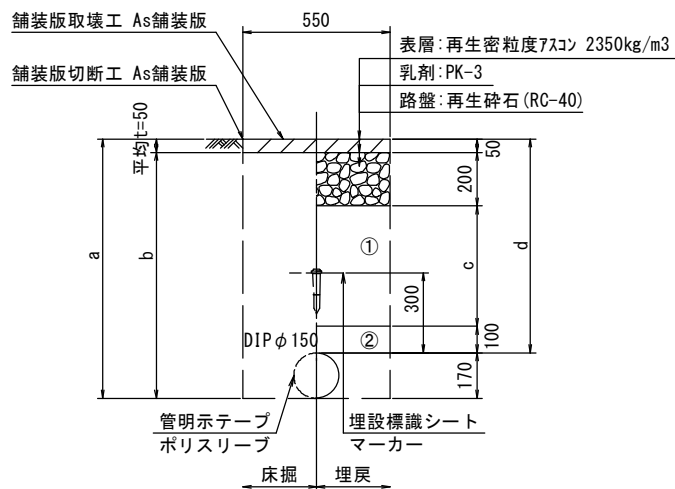


φ150 土被り	a	b	c	d
800	970	920	450	800
900	1070	1020	550	900
1200	1370	1320	850	1200

GXφ75

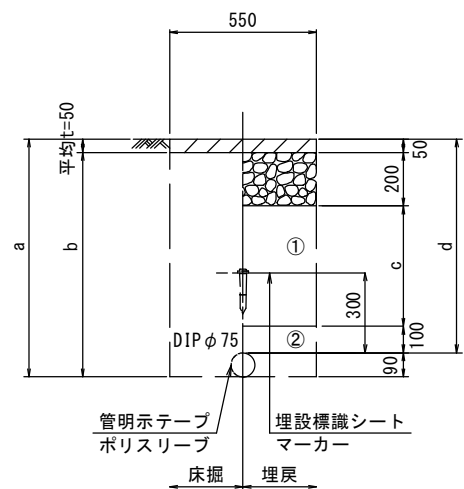


φ75 土被り	a	b	c	d
800	890	840	450	800
900	990	940	550	900
1200	1290	1240	850	1200

泥吐管

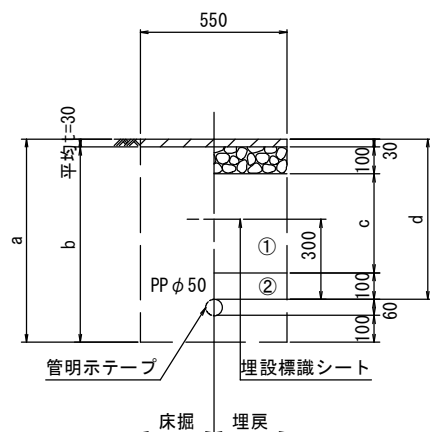


φ50 土被り	a	b	c	d
600	760	710	250	600

車道部
既設管撤去

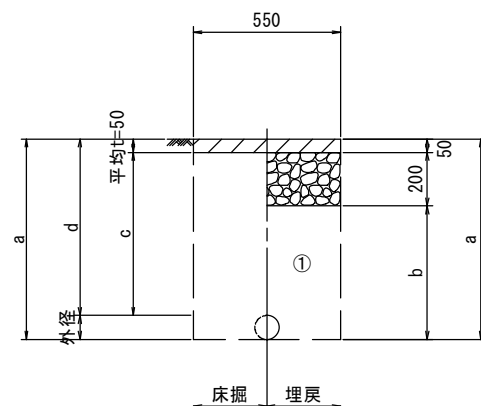


口径	外径	土被り	a	b	c	d
50	60	1200	1260	1010	1140	1200
75	90	1200	1290	1040	1110	1200
100	120	1200	1320	1070	1080	1200
150	170	1200	1370	1120	1030	1200

GXφ100

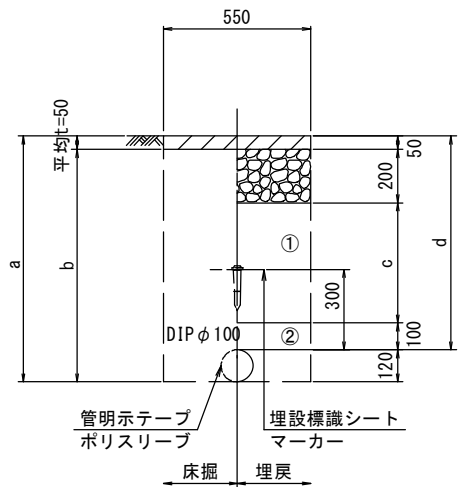


φ100 土被り	a	b	c	d
800	920	870	450	800
900	1020	970	550	900
1200	1270	1240	850	1200

PPφ50

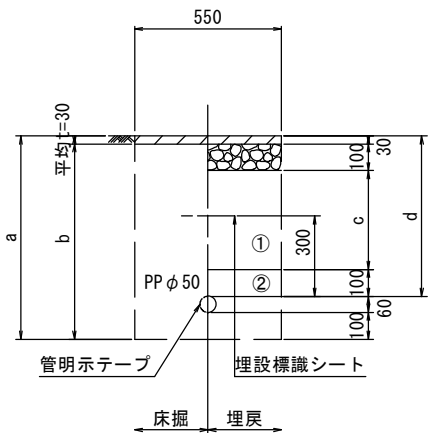

φ50 土被り	a	b	c	d
600	760	710	250	600

給水管

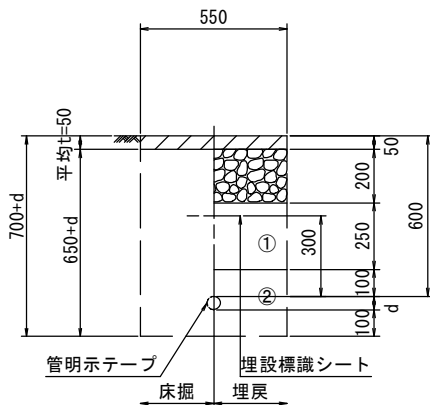

給水管外径 d	
φ13	d=20mm
φ20	d=25mm
φ25	d=30mm
φ30	d=40mm
φ40	d=50mm
φ50	d=60mm

※この図面はA2サイズを原寸とする。


津市上下水道事業局			
工 事 名	令和4年度 水工第5号 豊が丘一丁目地内配水管布設工事		
図面の種類	土工定規図		
縮 尺	図示	図面番号	8/24
受注者名			

①・・・再生砕石 (RC-40)

②・・・埋戻し用砂

配管詳細図割り

S=1:1500

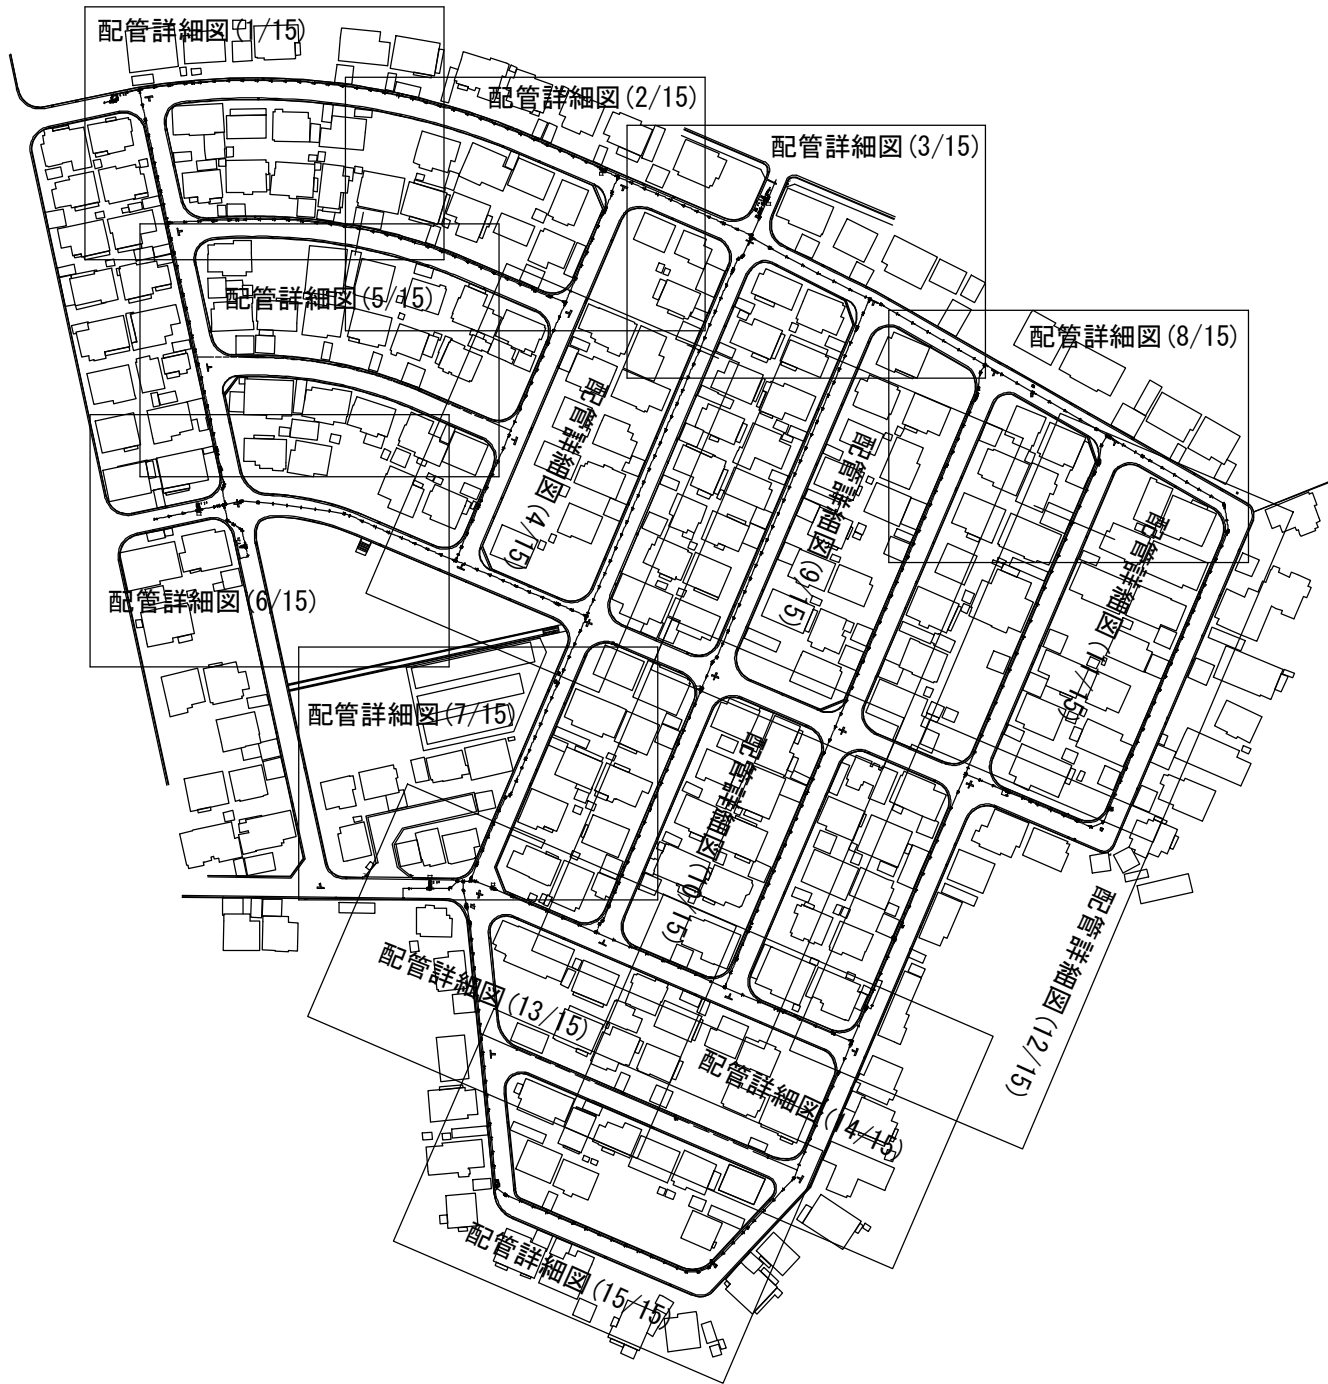


線 種	管 種 ・ 口 径
———	DI Pφ 150GX形
———	DI Pφ 100GX形
———	DI Pφ 75GX形
———	PPφ 50

※この図面はA 2サイズを原寸とする。

津 市 上 下 水 道 事 業 局			
工 事 名	令和4年度 水工第5号		
	豊が丘一丁目地内配水管布設工事		
図面の種類	配管詳細図割り		
縮 尺	図示	図面番号	9/24
受注者名			

 配管詳細図(1/15)



津市上下水道事業局			
工 事 名	令和4年度 水工第5号 豊が丘一丁目地内配水管布設工事		
図面の種類	配管詳細図(1/15)		
縮 尺	図示	図面番号	10/24
受注者名			

設計図

配管詳細図(2/15)

S=1:200



B部詳細図

S=1:100

C部詳細図

S=1:100

占用物件凡例	
線 種	名 称
——	水道管 (新設)
——	既設水道管
——	既設汚水管
——	既設雨水管
——	既設ガス
——	既設NTT



※この図面はA2サイズを原寸とする。

津市上下水道事業局			
工 事 名	令和4年度 水工第5号		
	豊が丘一丁目地内配水管布設工事		
図面の種類	配管詳細図(2/15)		
縮 尺	図示	図面番号	11/24
	受注者名		

設計図

配管詳細図(3/15)

S=1:200

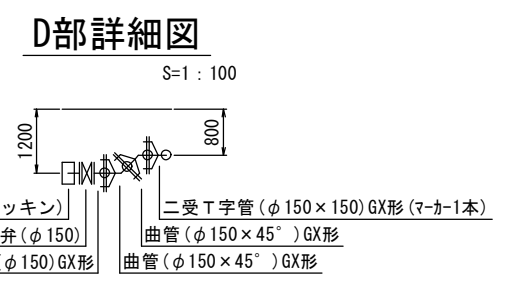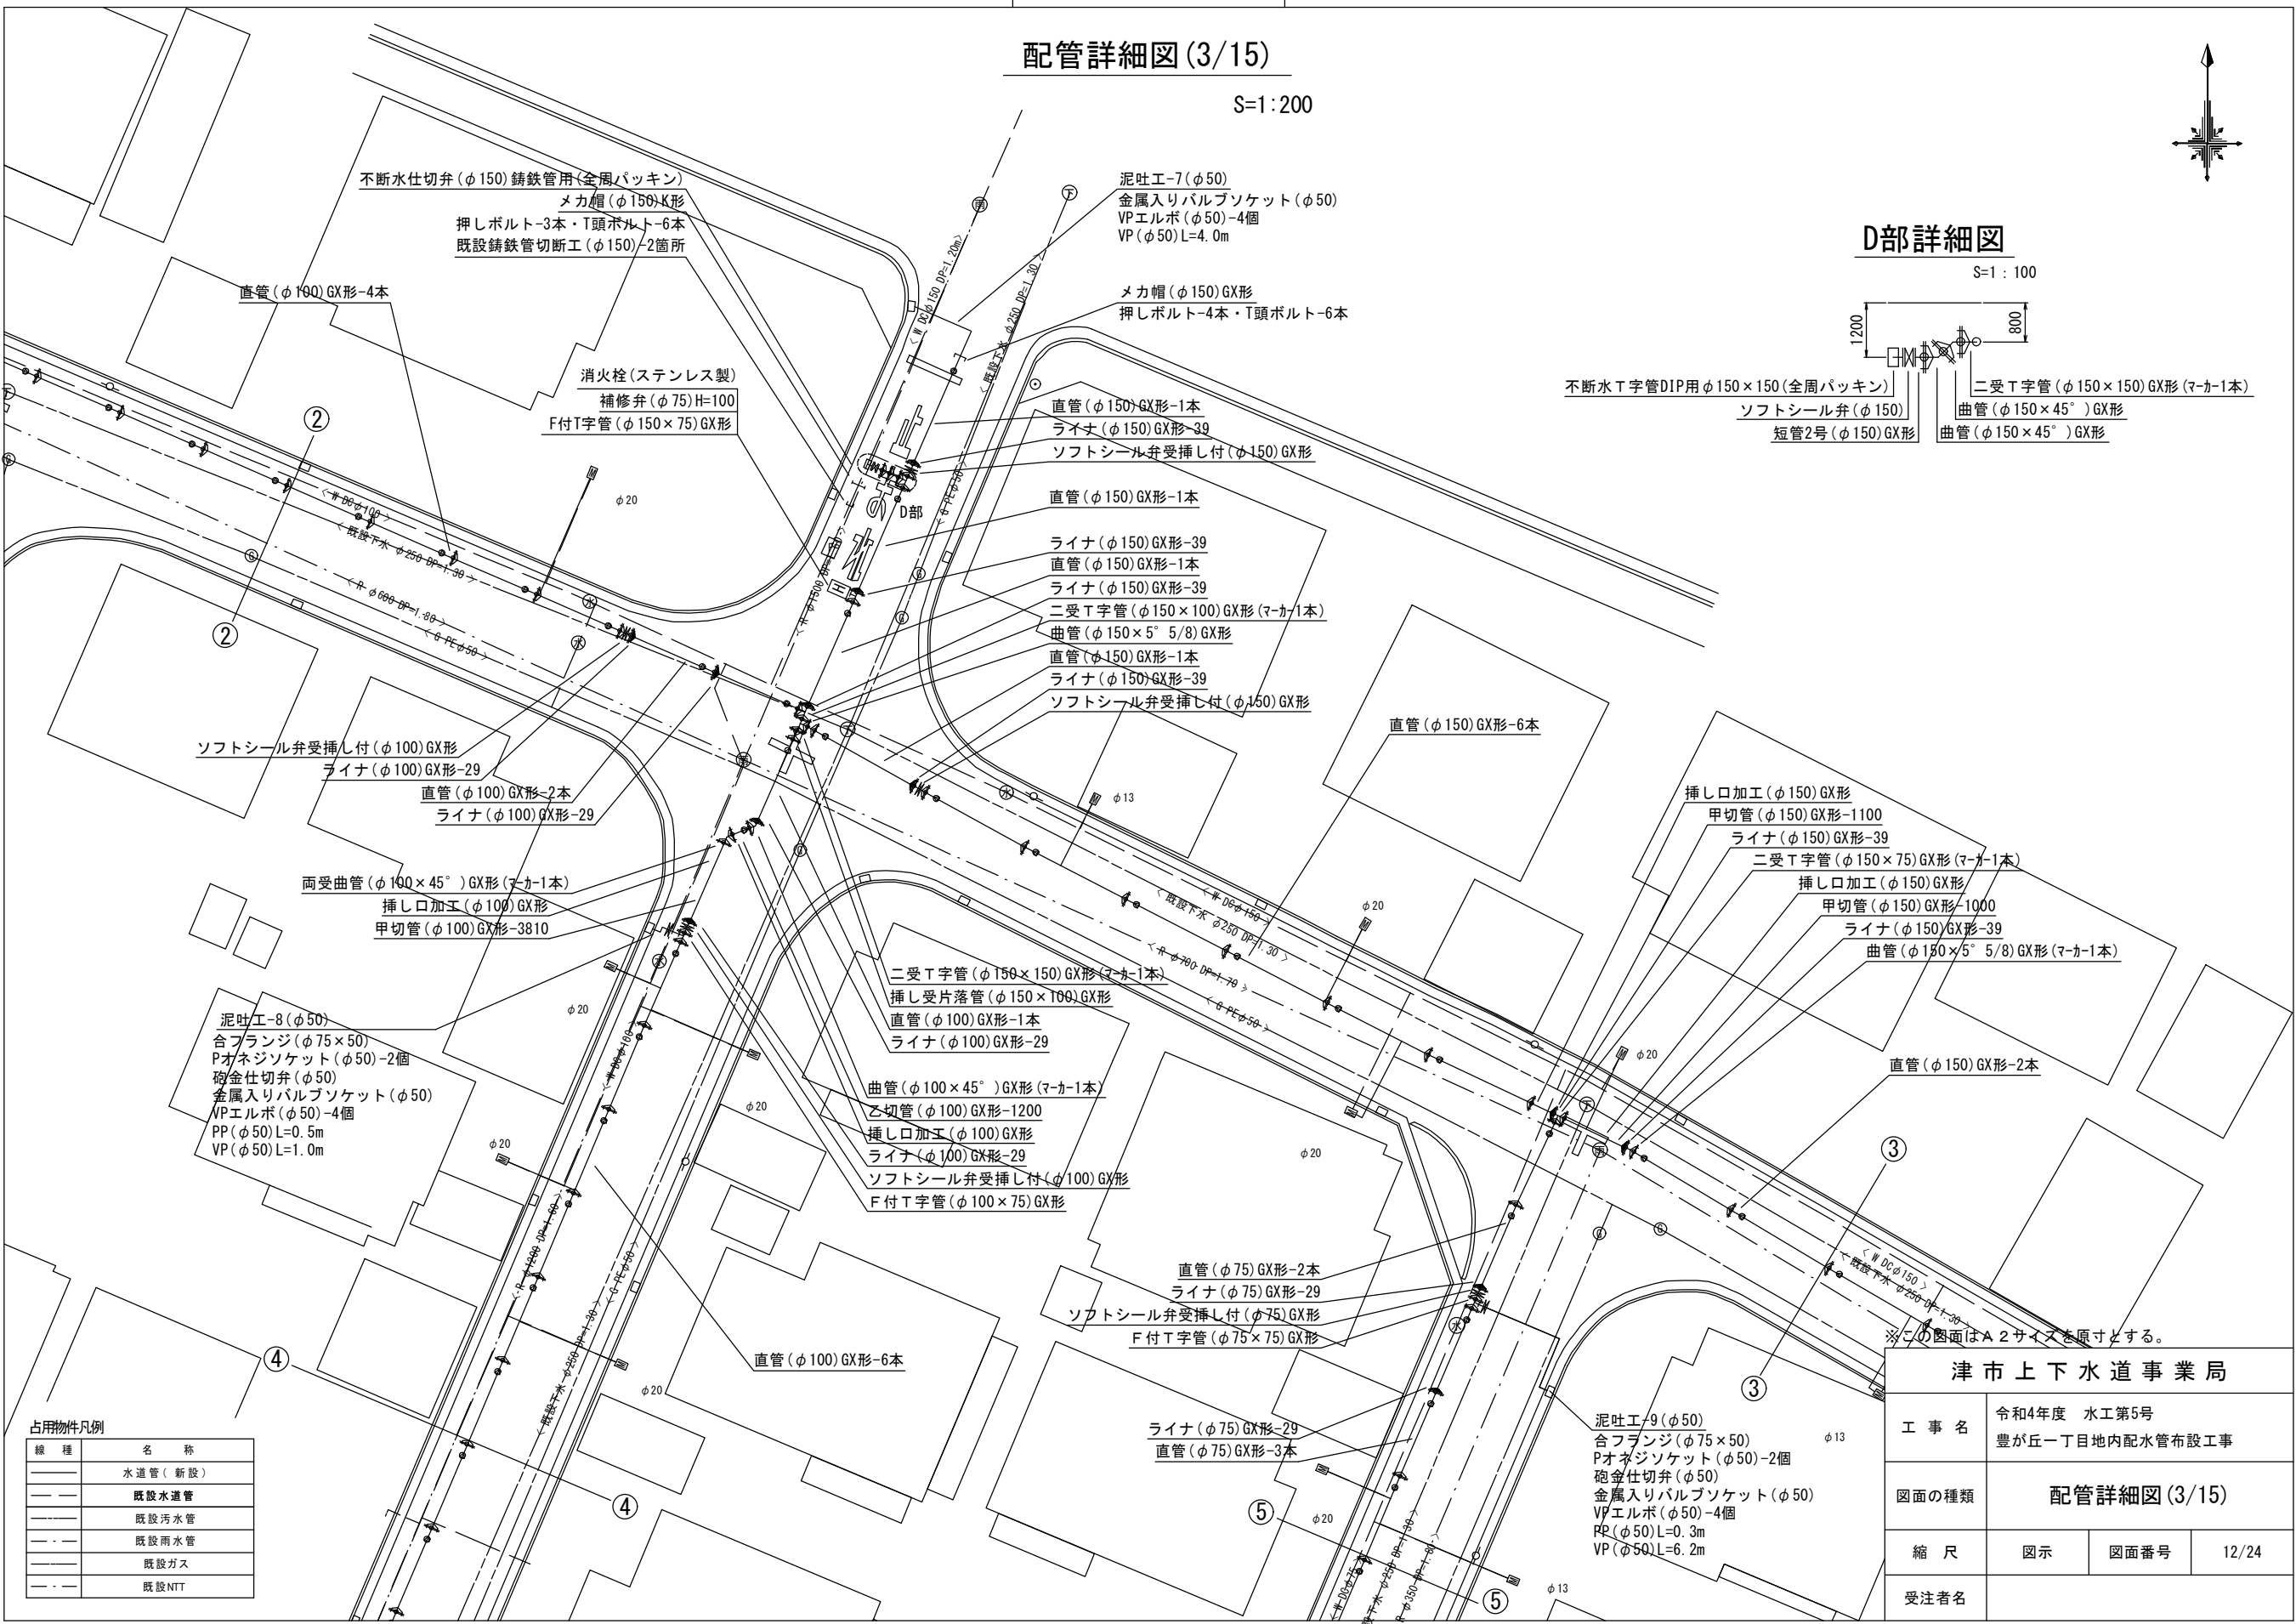

占用物件凡例


線 種	名 称
——	水道管(新設)
——	既設水道管
——	既設汚水管
——	既設雨水管
——	既設ガス
——	既設NTT

津市上下水道事業局			
工 事 名	令和4年度 水工第5号 豊が丘一丁目地内配水管布設工事		
図面の種類	配管詳細図(3/15)		
縮 尺	図示	図面番号	12/24
受注者名			

設計図

配管詳細図(5/15)

S=1:200

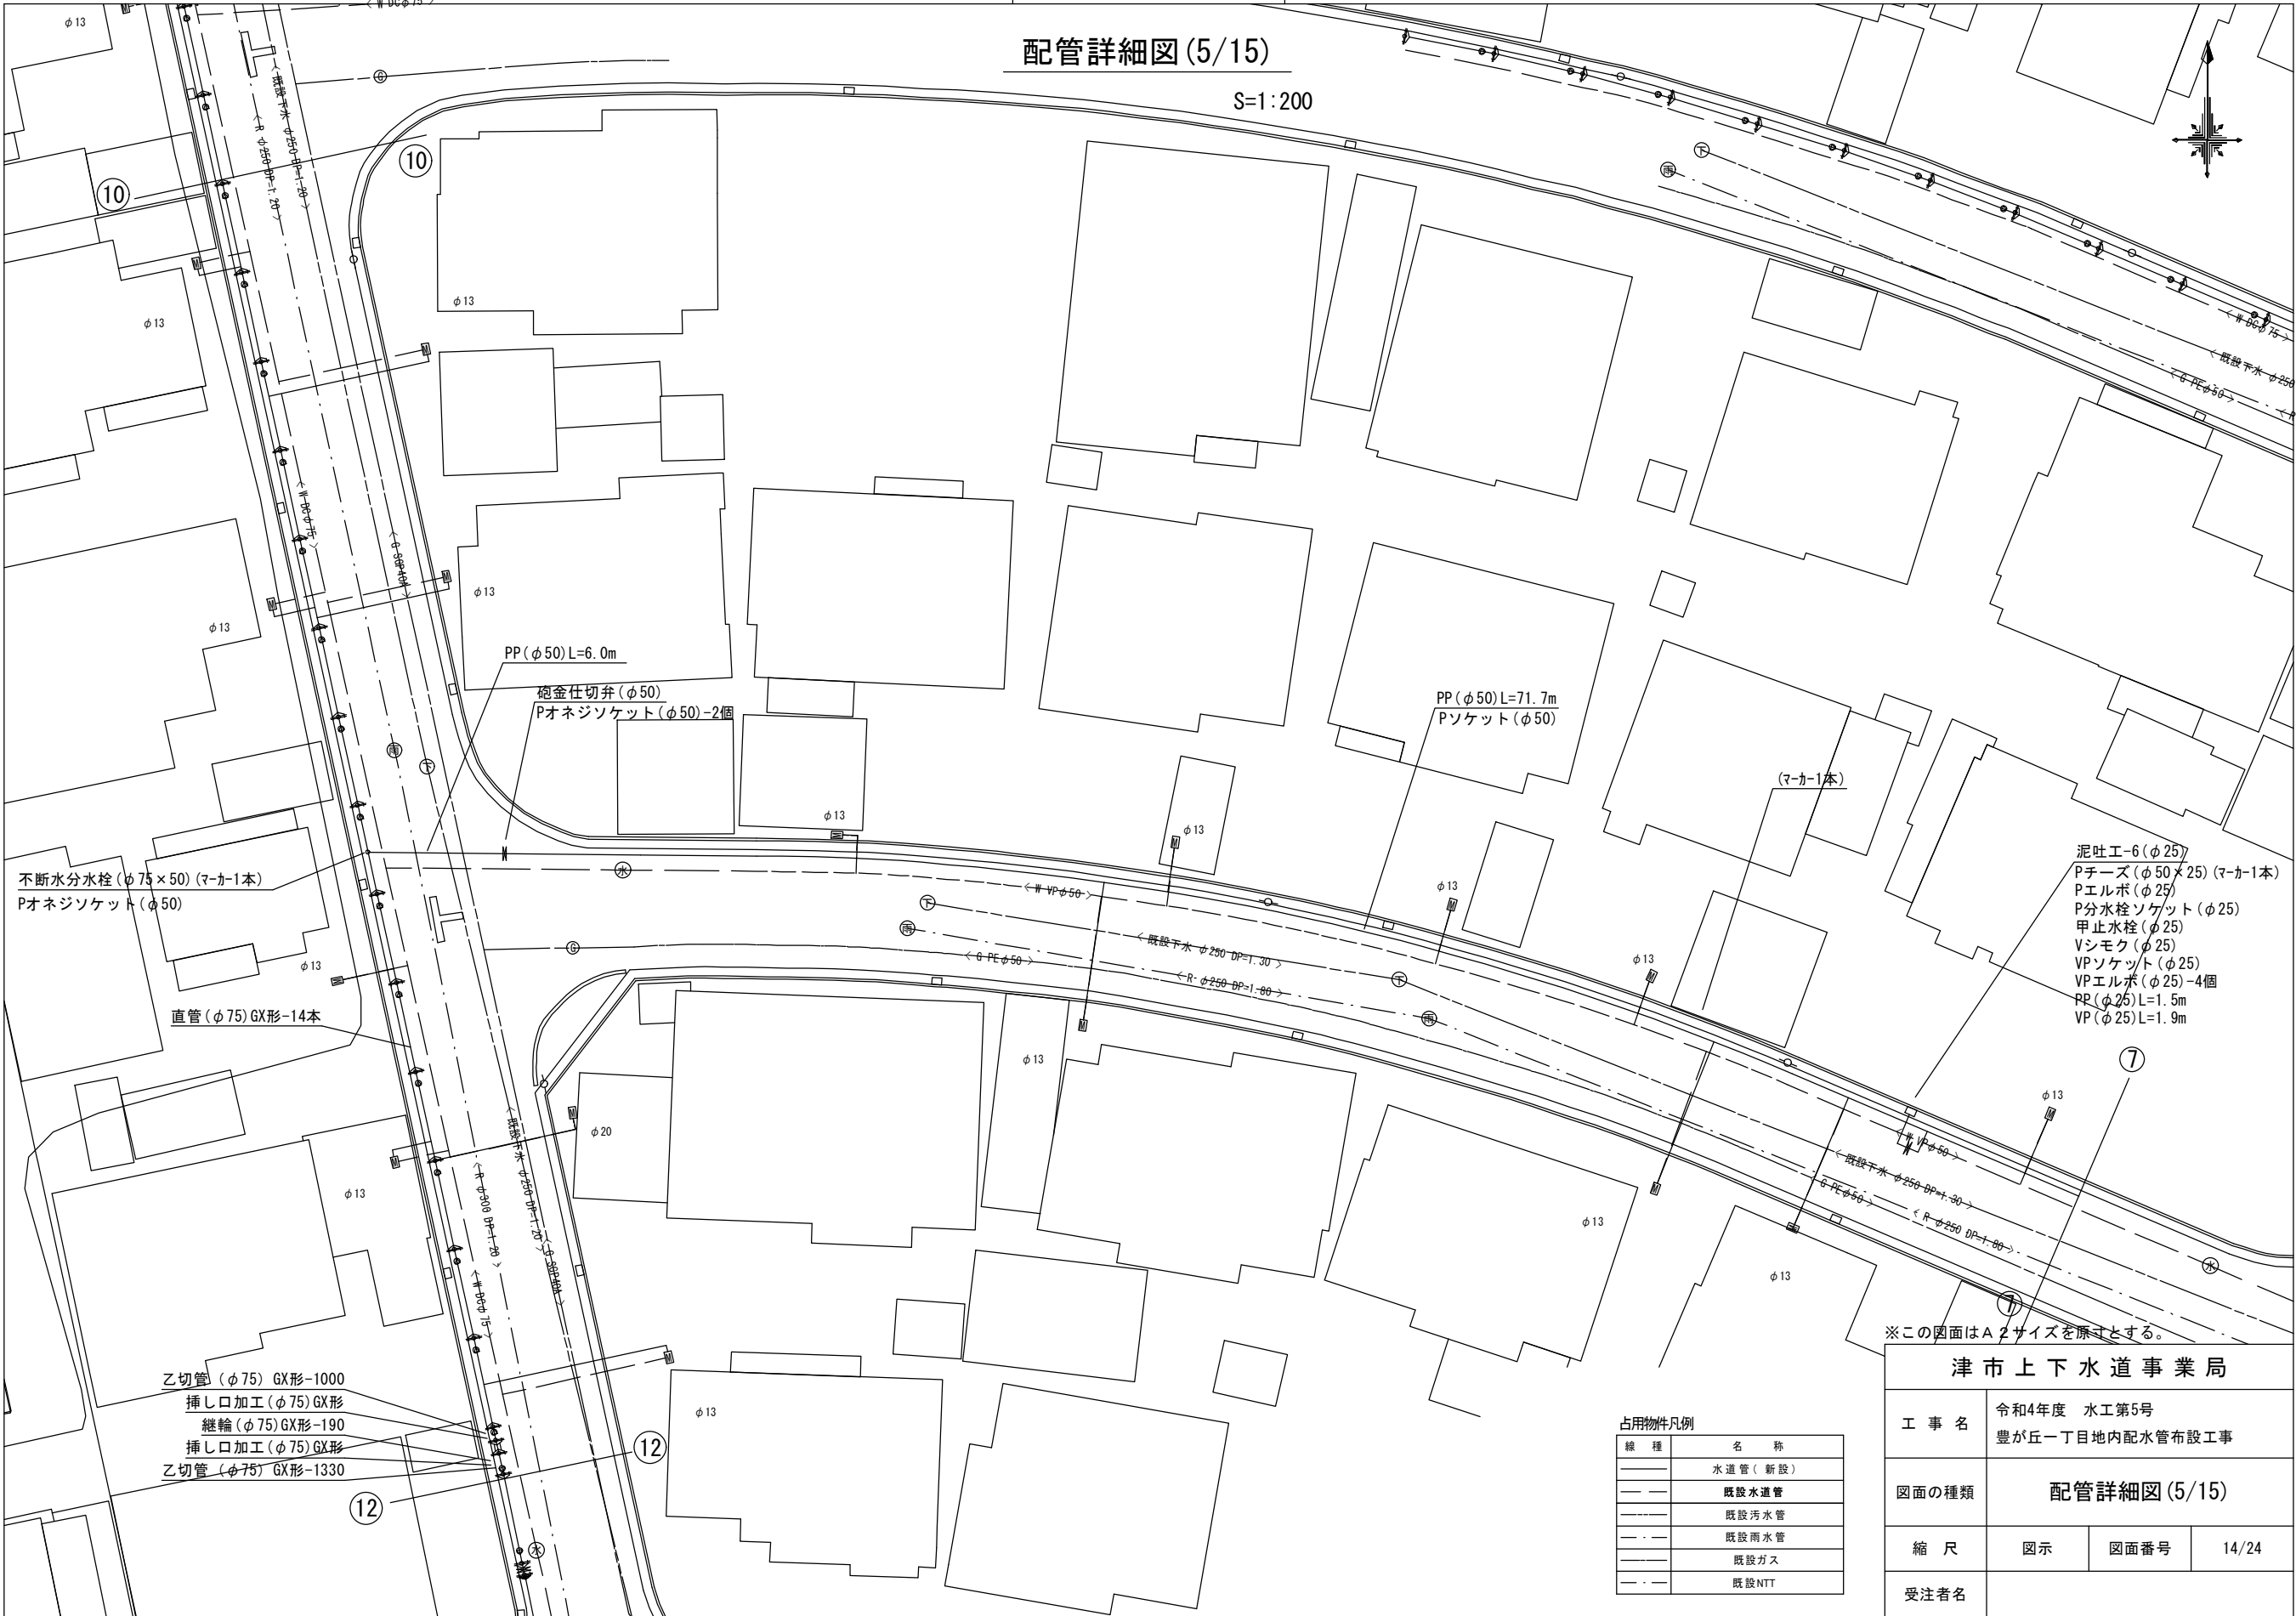

不断水分水栓(φ75×50)(マ-カ-1本)
Pオネジソケット(φ50)

直管(φ75)GX形-14本

乙切管(φ75)GX形-1000
挿し口加工(φ75)GX形
継輪(φ75)GX形-190
挿し口加工(φ75)GX形
乙切管(φ75)GX形-1330

PP(φ50)L=6.0m
砲金仕切弁(φ50)
Pオネジソケット(φ50)-2個

PP(φ50)L=71.7m
Pソケット(φ50)

泥吐工-6(φ25)
Pチーズ(φ50×25)(マ-カ-1本)
Pエルボ(φ25)
P分水栓ソケット(φ25)
甲止水栓(φ25)
Vシモク(φ25)
VPソケット(φ25)
VPエルボ(φ25)-4個
RP(φ25)L=1.5m
VP(φ25)L=1.9m


※この図面はA2サイズを原寸とする。

占用物件凡例	
線 種	名 称
——	水道管(新設)
——	既設水道管
——	既設汚水管
——	既設雨水管
——	既設ガス
——	既設NTT

津市上下水道事業局			
工 事 名	令和4年度 水工第5号		
	豊が丘一丁目地内配水管布設工事		
図面の種類	配管詳細図(5/15)		
縮 尺	図示	図面番号	14/24
	受注者名		

設計図

配管詳細図(6/15)

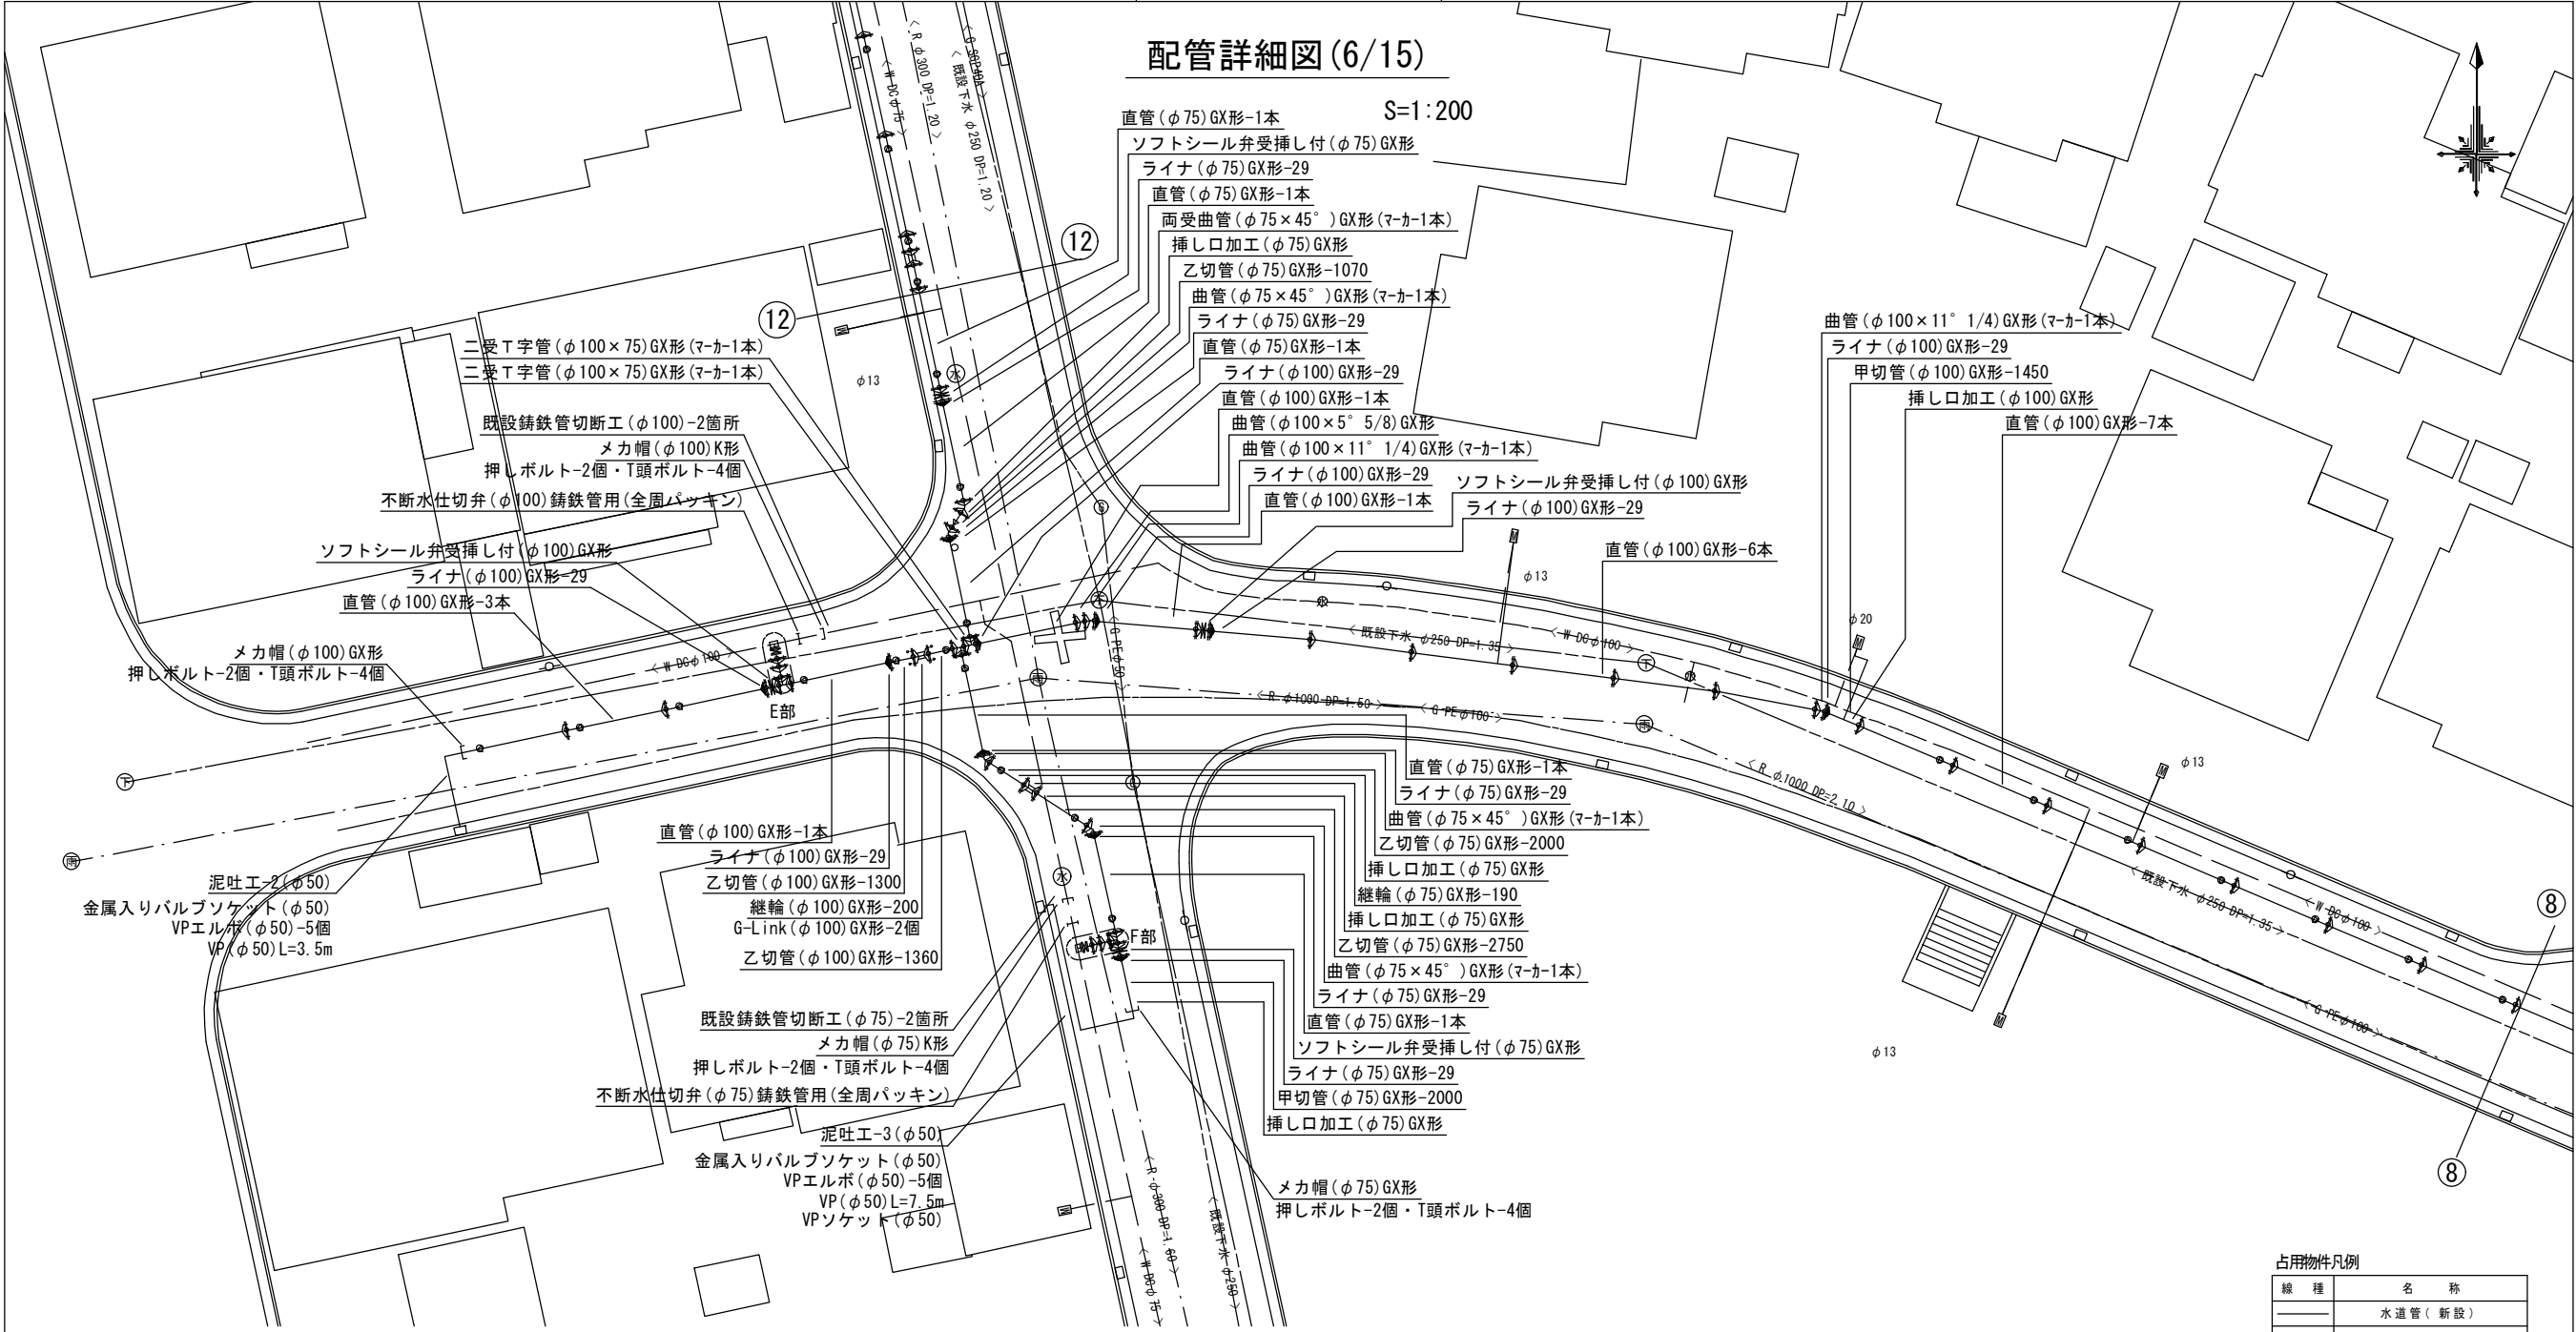


占用物件凡例

線 種	名 称
——	水道管(新設)
——	既設水道管
——	既設汚水管
——	既設雨水管
——	既設ガス
——	既設NTT


E部詳細図

S=1:100

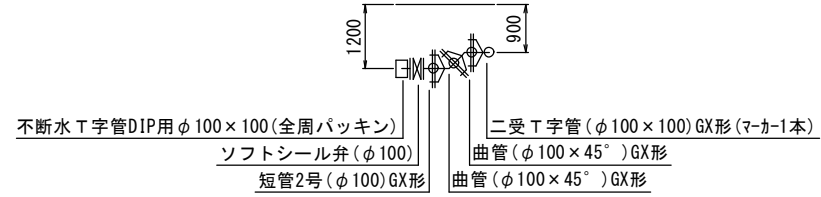

F部詳細図

S=1:100

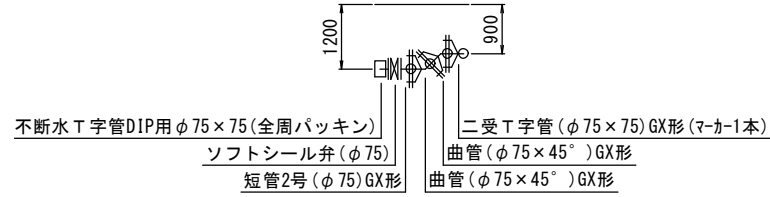


※この図面はA2サイズを原寸とする。

津市上下水道事業局			
工 事 名	令和4年度 水工第5号 豊が丘一丁目地内配水管布設工事		
図面の種類	配管詳細図(6/15)		
縮 尺	図示	図面番号	15/24
受注者名			

設計図

配管詳細図(7/15)

S=1:200

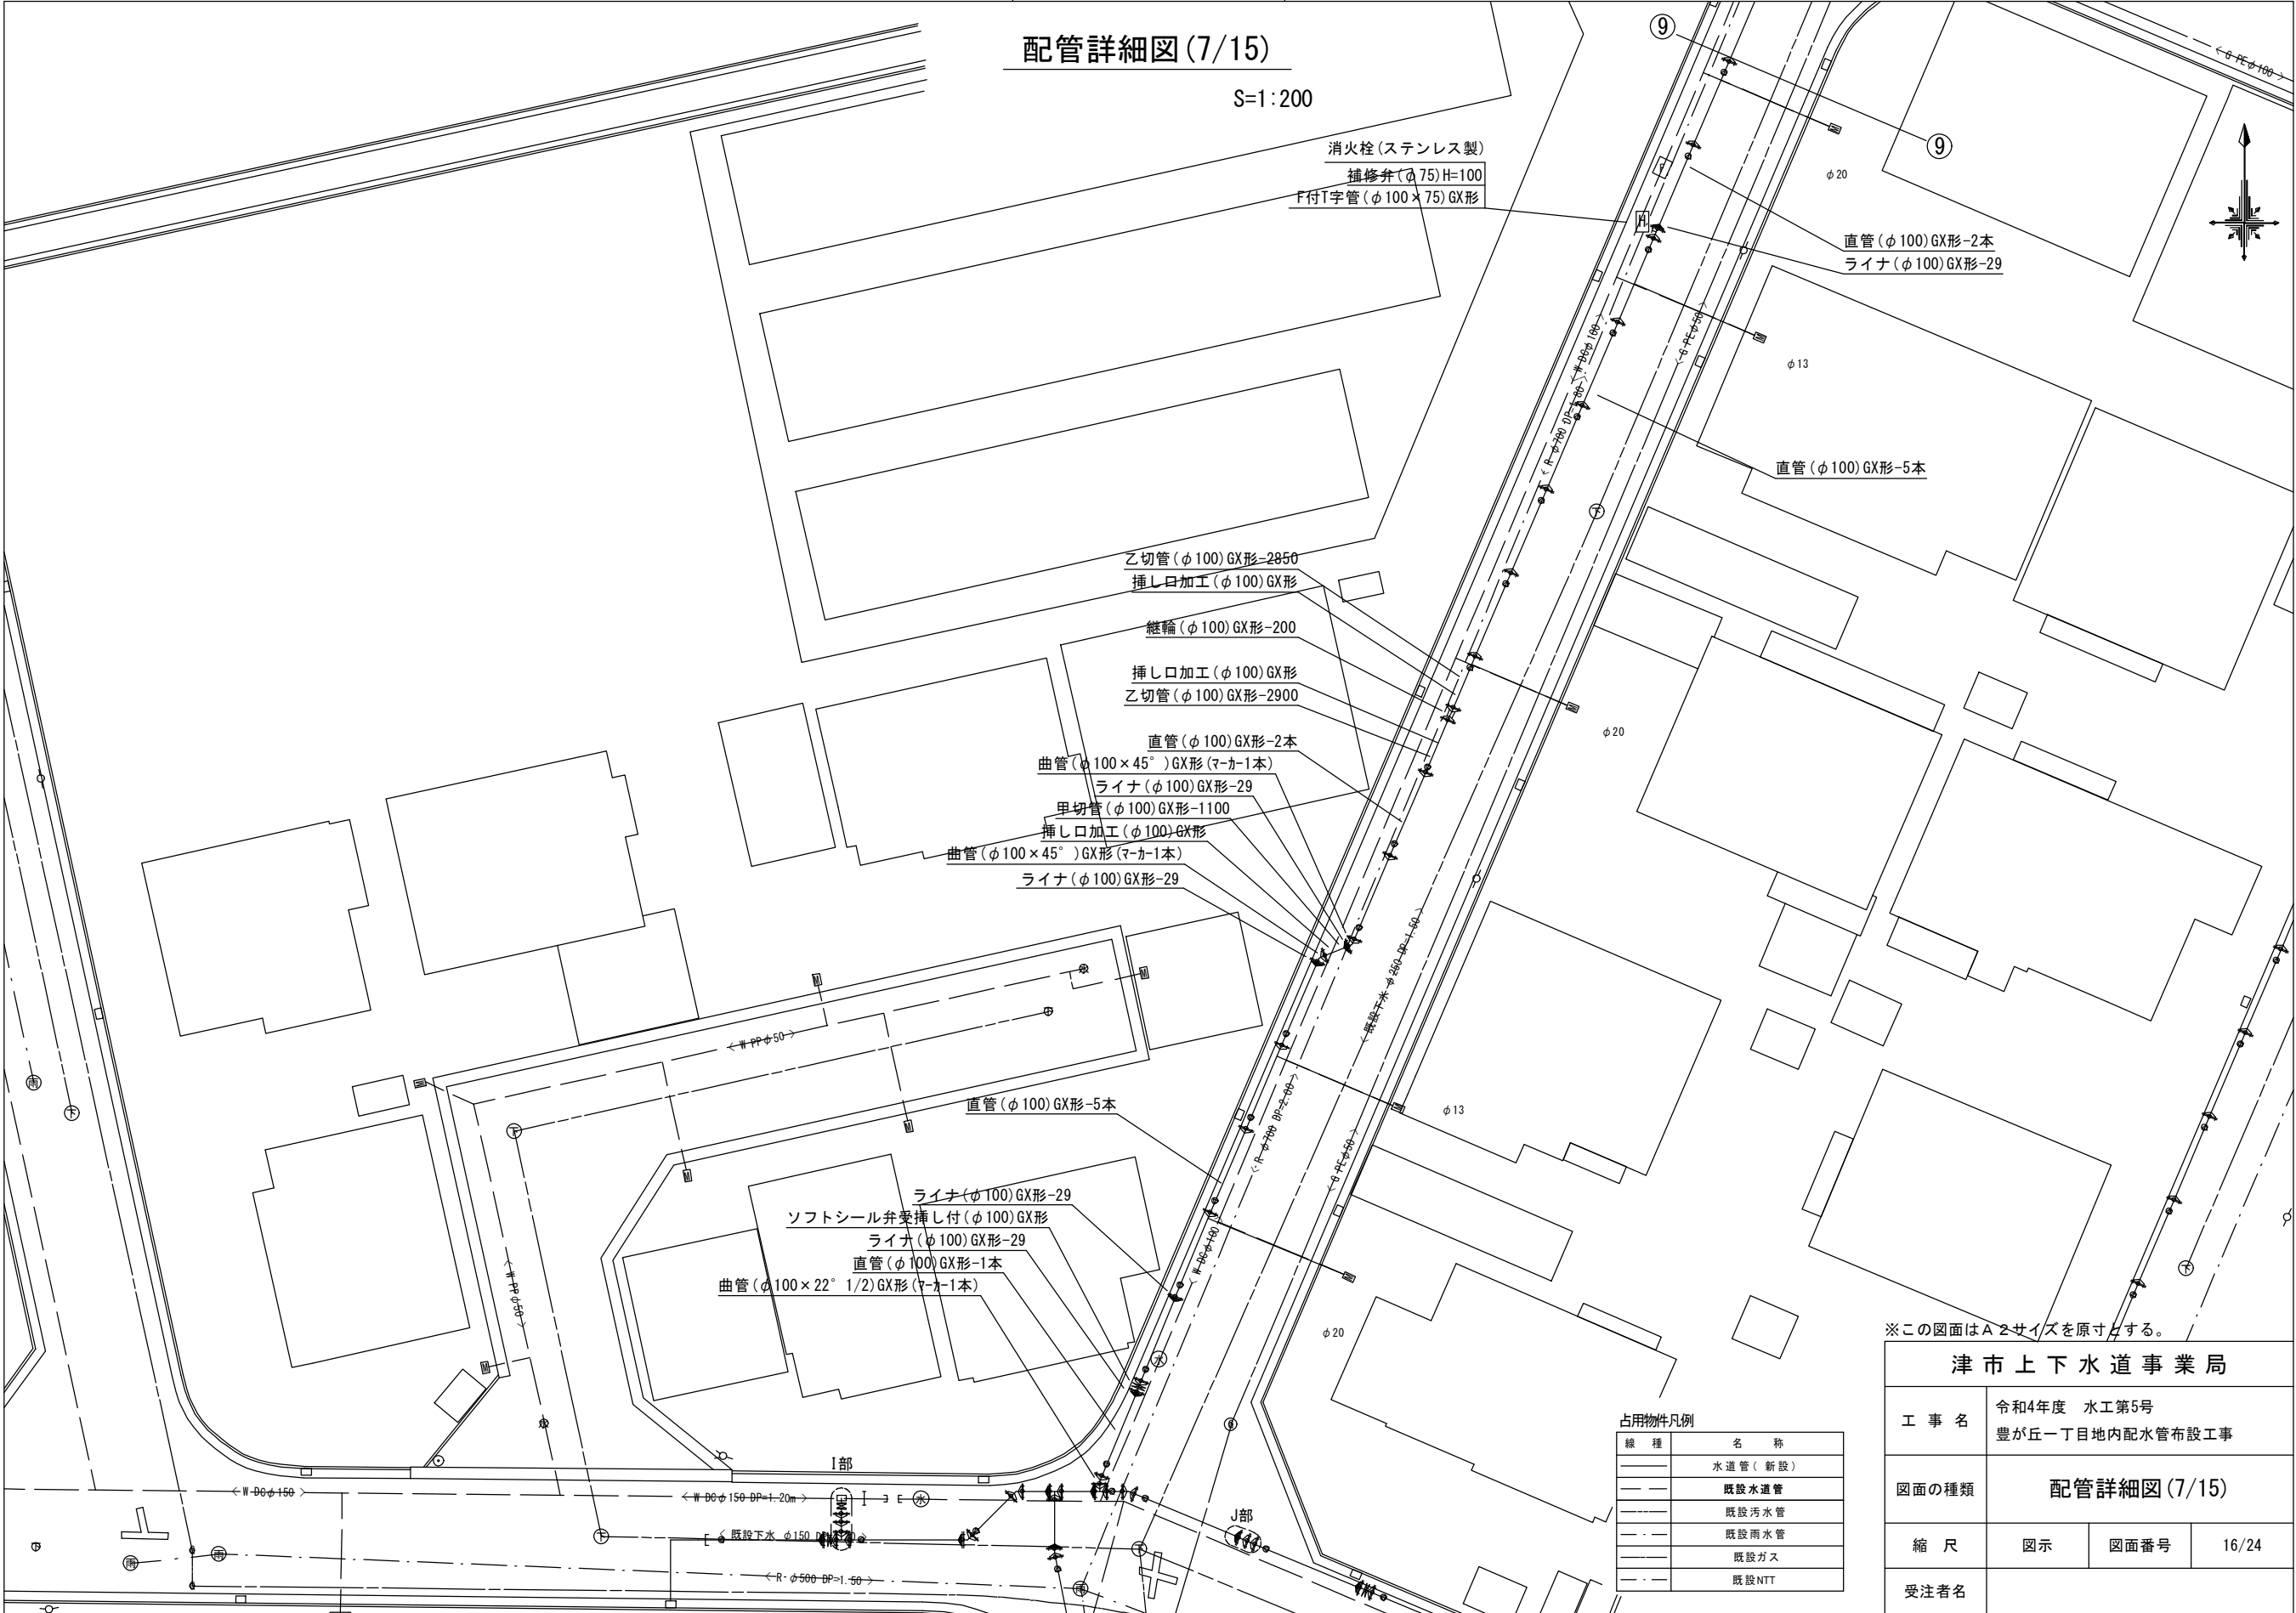


津市上下水道事業局			
工 事 名	令和4年度 水工第5号		
	豊が丘一丁目地内配水管布設工事		
図面の種類	配管詳細図(7/15)		
縮 尺	図示	図面番号	16/24
	受注者名		

占用物件凡例	
線 種	名 称
---	水道管(新設)
---	既設水道管
---	既設汚水管
---	既設雨水管
---	既設ガス
---	既設NTT

設計図

配管詳細図(8/15)

S=1:200

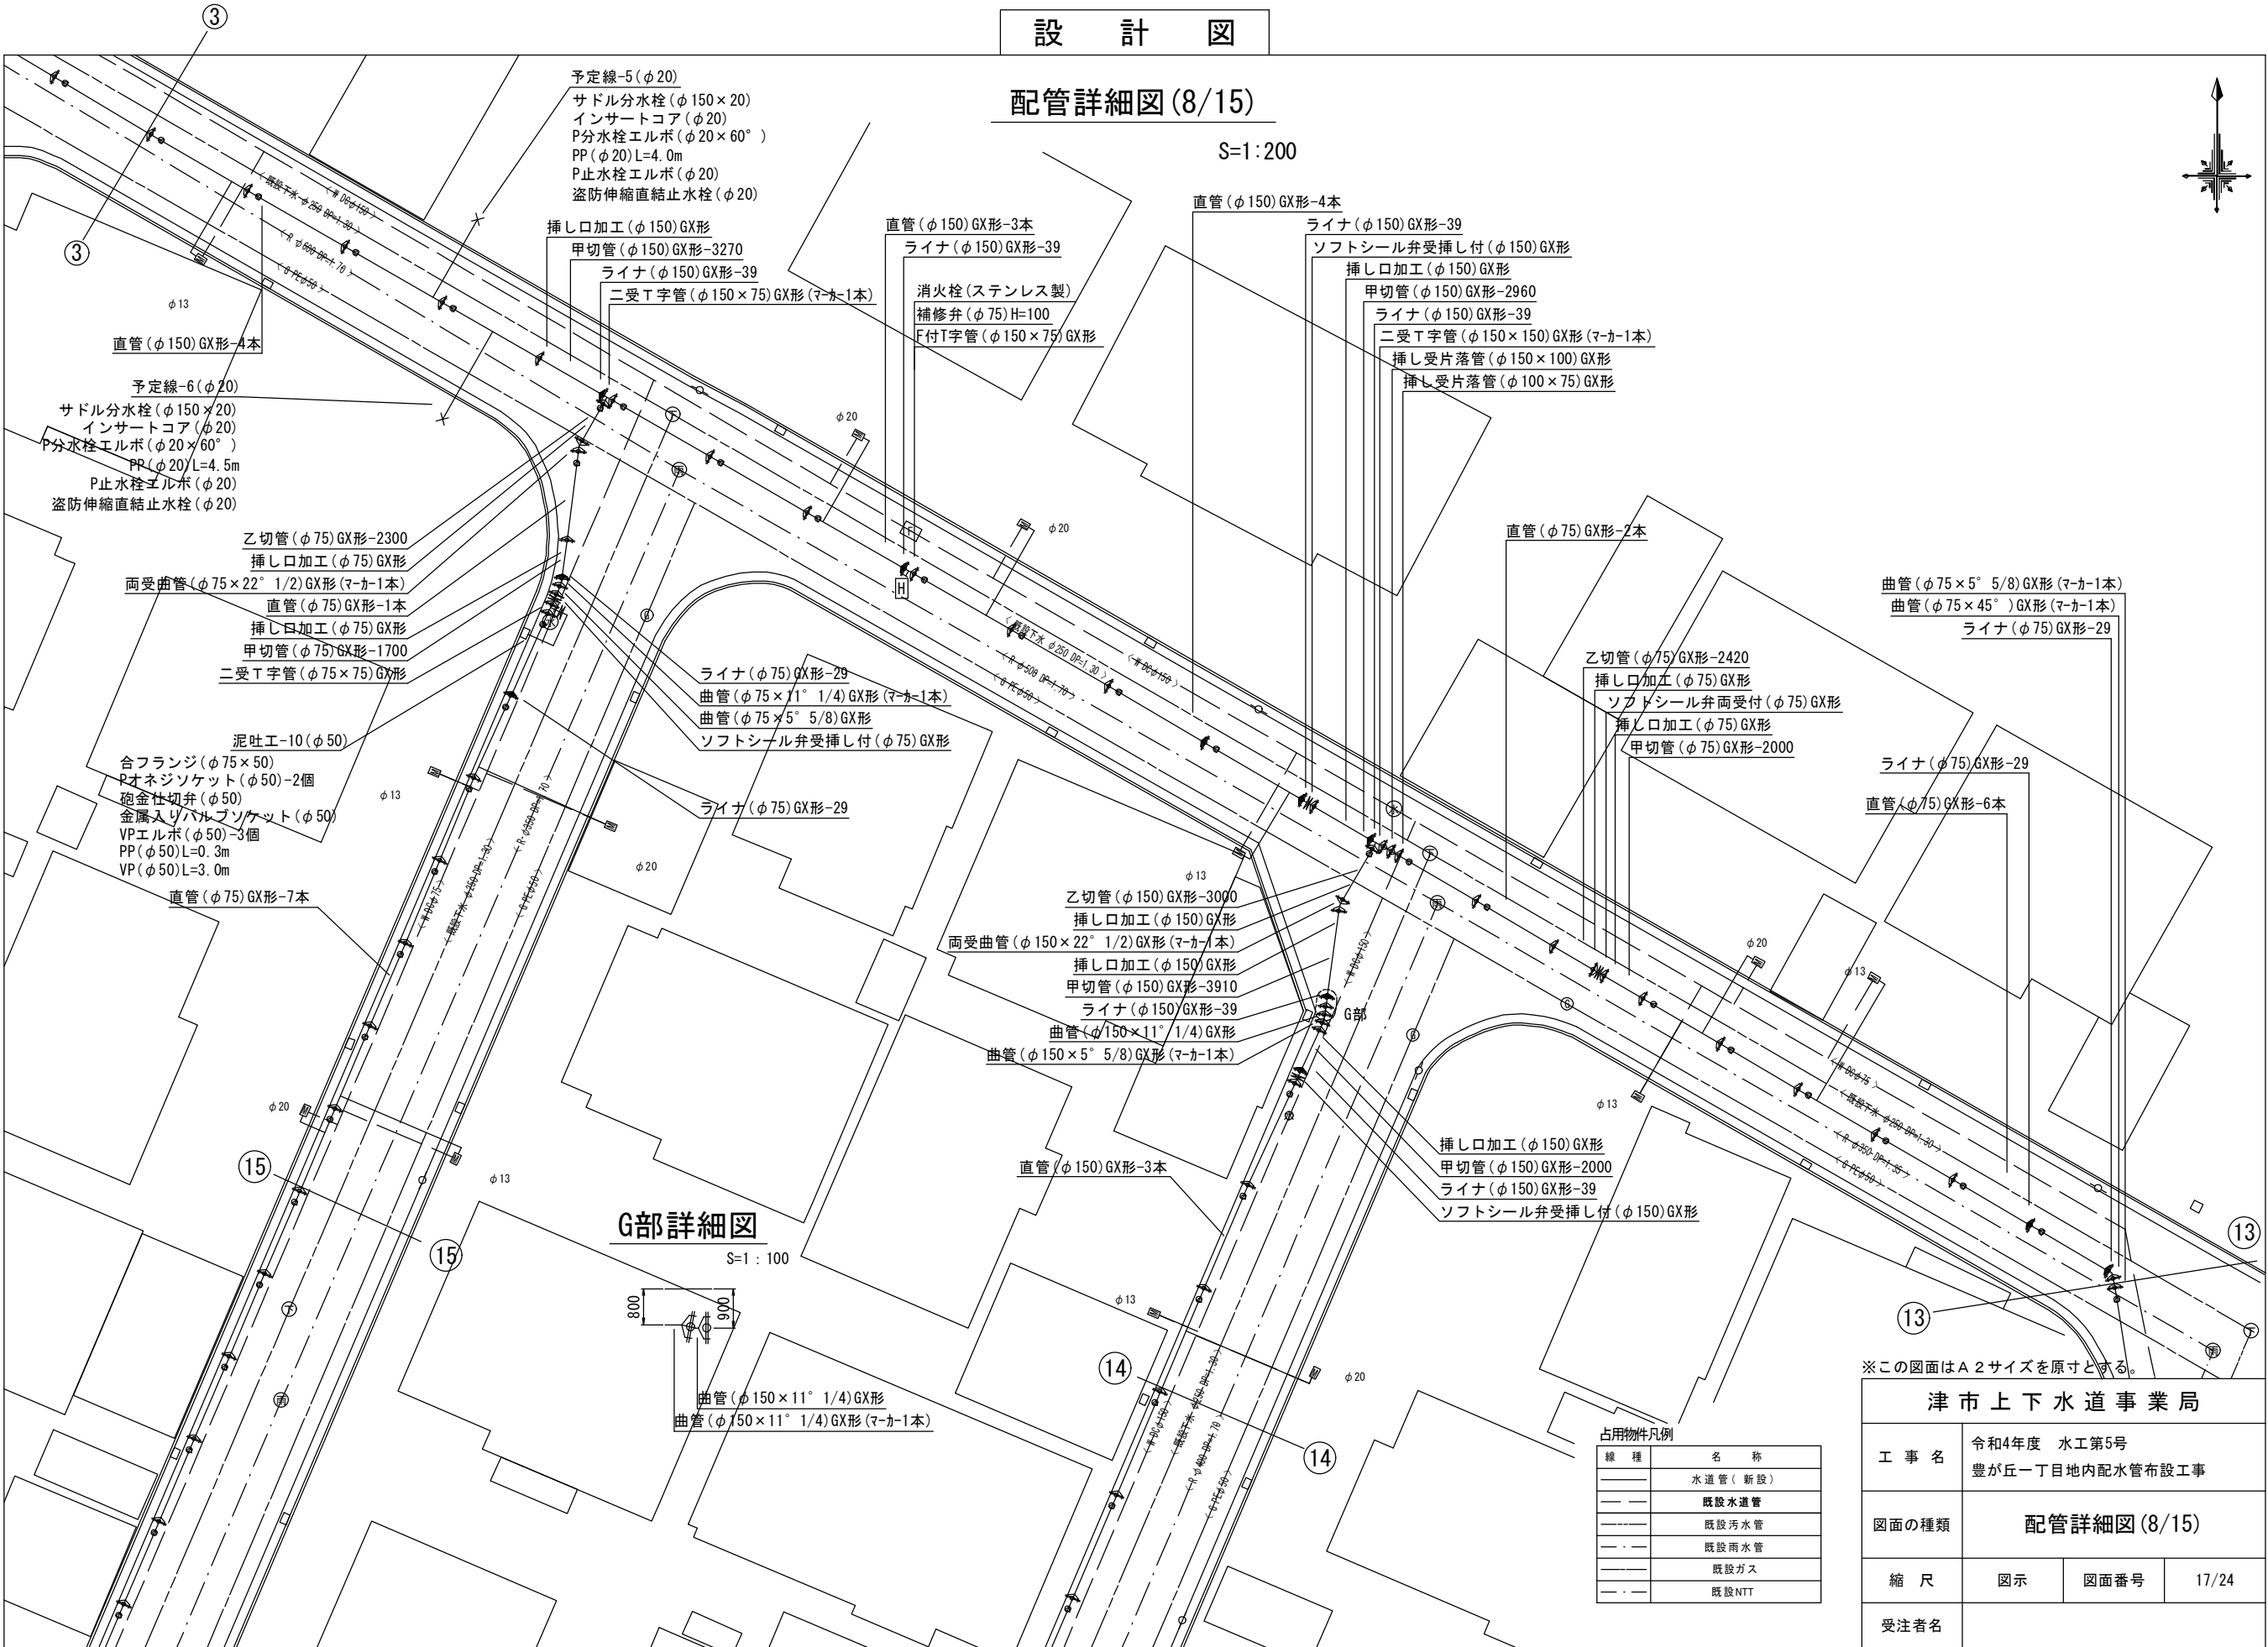

G部詳細図

S=1:100


占用物件凡例	
線 種	名 称
——	水道管 (新設)
——	既設水道管
——	既設汚水管
——	既設雨水管
——	既設ガス
——	既設NTT

津市上下水道事業局			
工 事 名	令和4年度 水工第5号		
	豊が丘一丁目地内配水管布設工事		
図面の種類	配管詳細図(8/15)		
縮 尺	図示	図面番号	17/24
	受注者名		

設計図

配管詳細図(9/15)

S=1:200

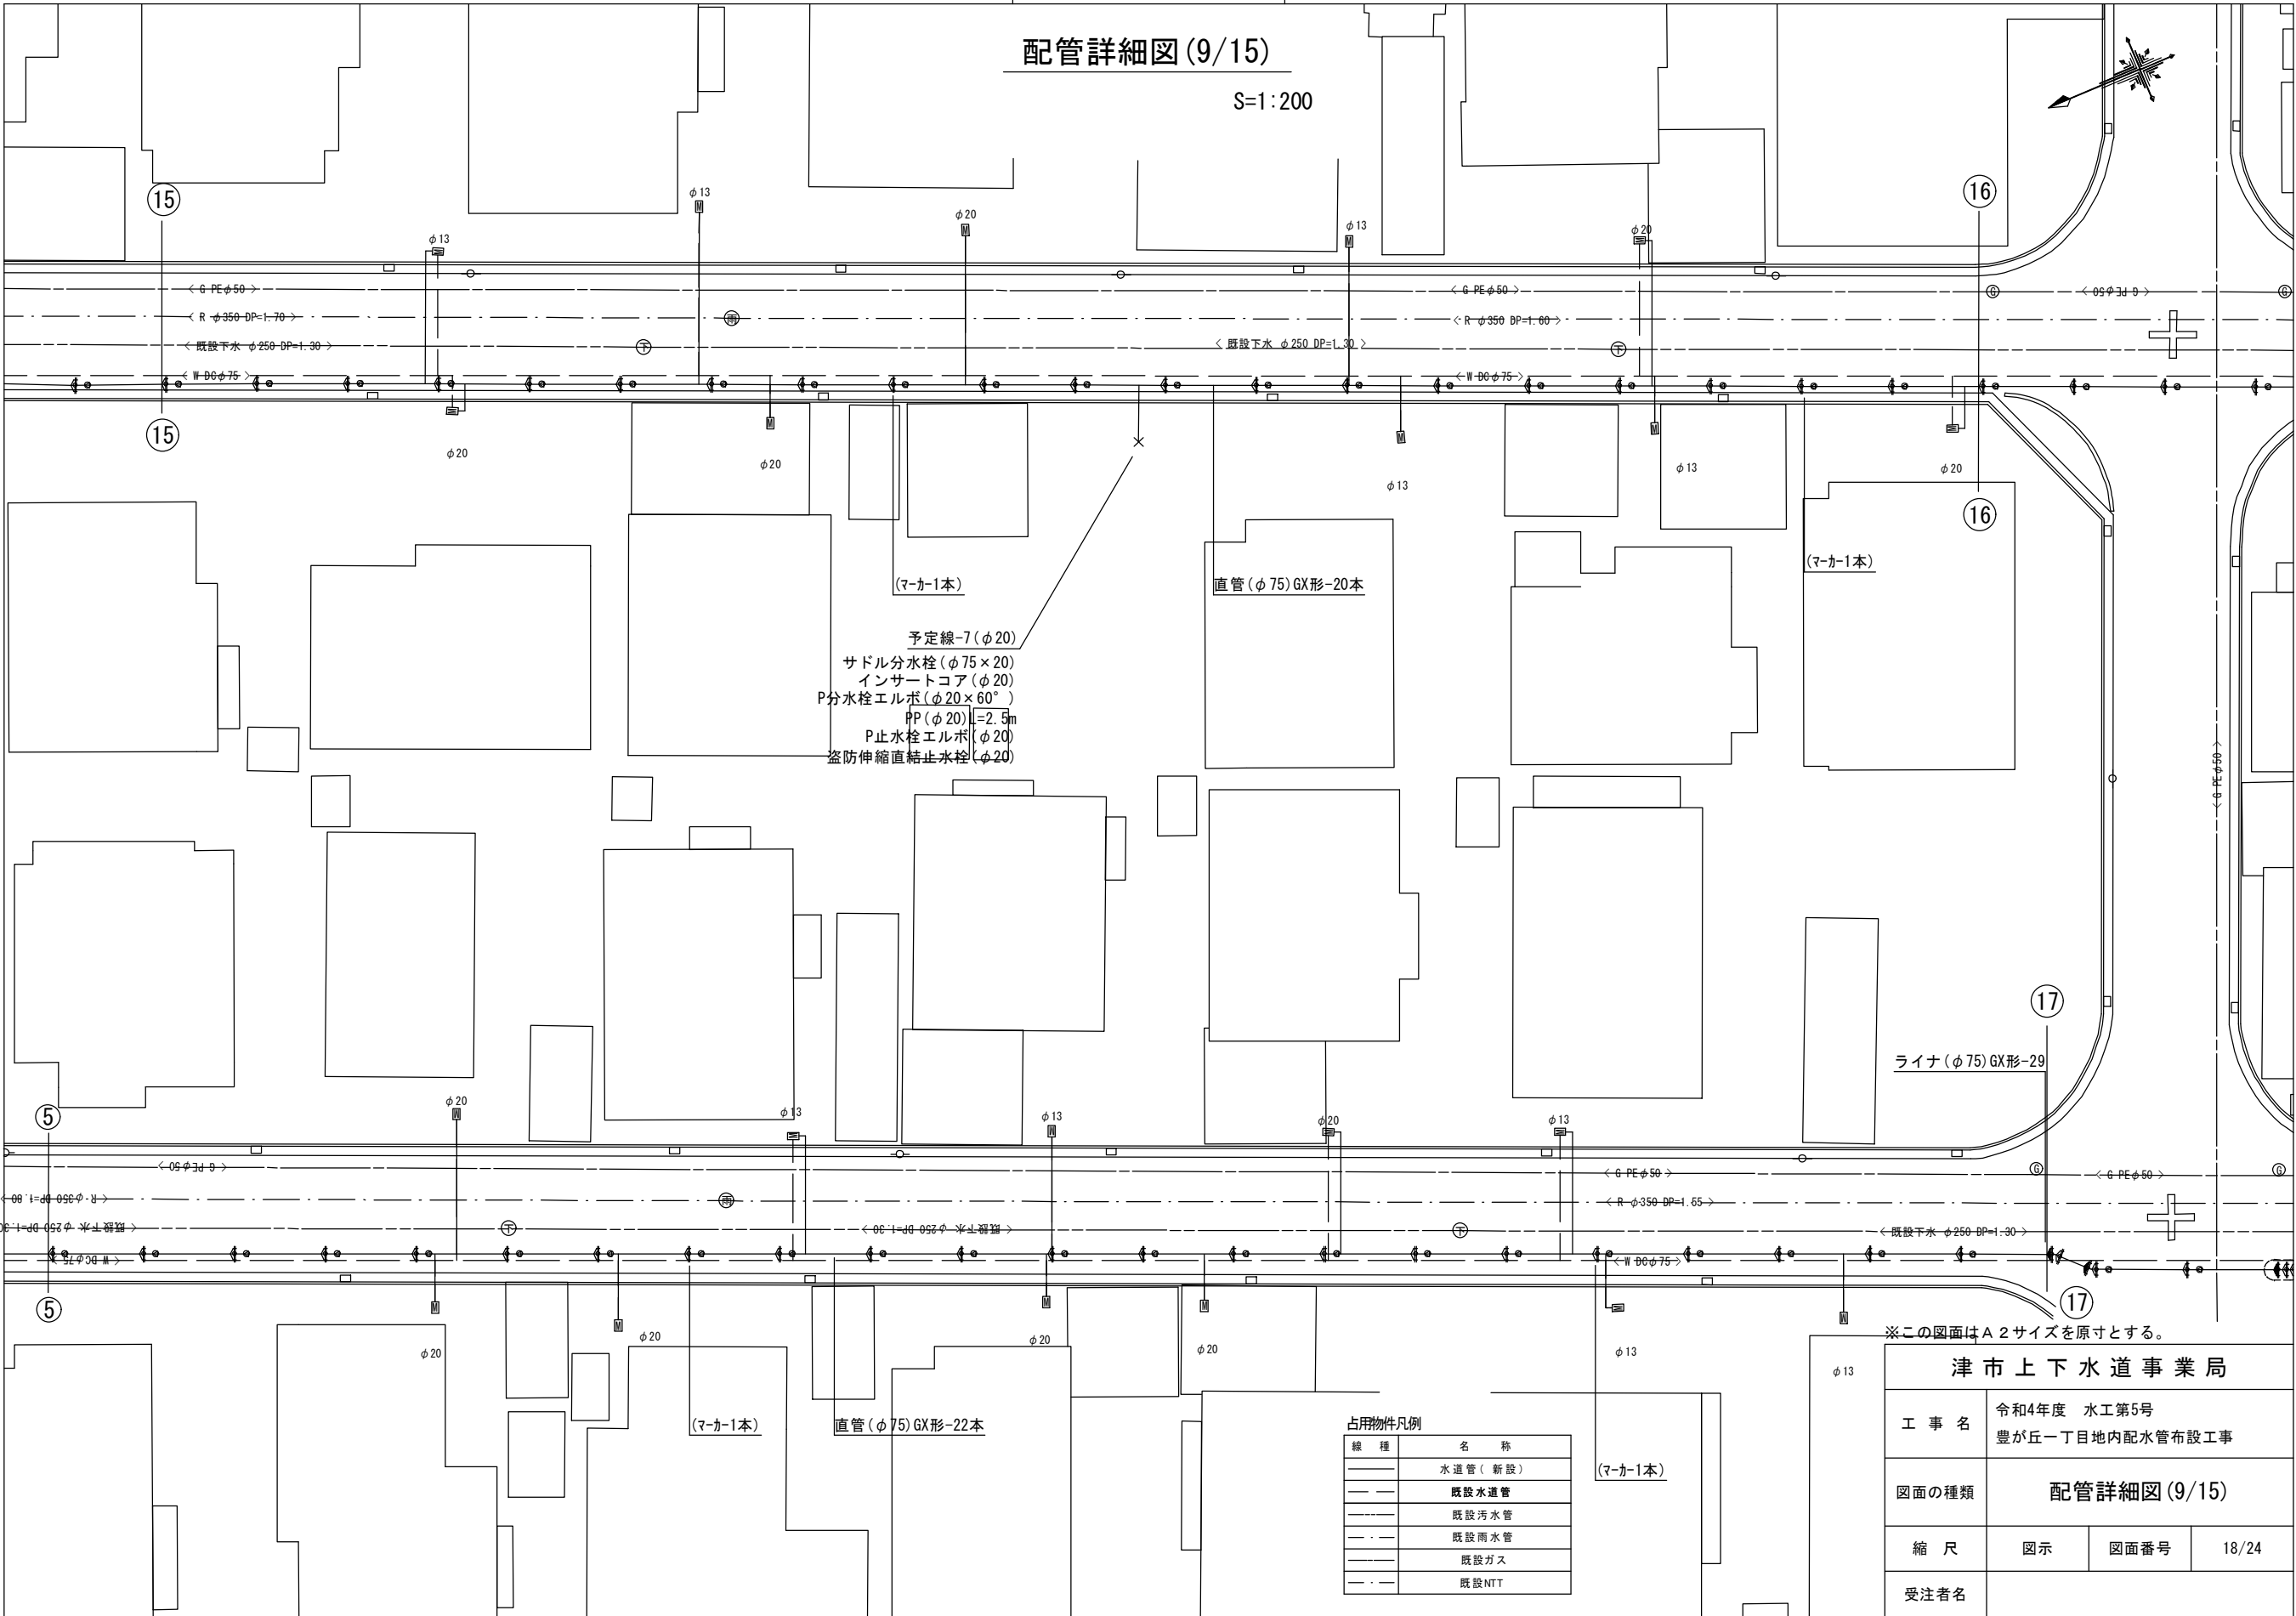

- 予定線-7(φ20)
- サドル分水栓(φ75×20)
 - インサートコア(φ20)
 - P分水栓エルボ(φ20×60°)
 - PP(φ20) L=2.5m
 - P止水栓エルボ(φ20)
 - 盗防伸縮直結止水栓(φ20)

占用物件凡例

線種	名称
——	水道管(新設)
——	既設水道管
——	既設污水管
——	既設雨水管
——	既設ガス
——	既設NTT


※この図面はA2サイズを原寸とする。

津市上下水道事業局			
工事名	令和4年度 水工第5号 豊が丘一丁目地内配水管布設工事		
図面の種類	配管詳細図(9/15)		
縮尺	図示	図面番号	18/24
受注者名			

設計図

配管詳細図(11/15)

S=1:200

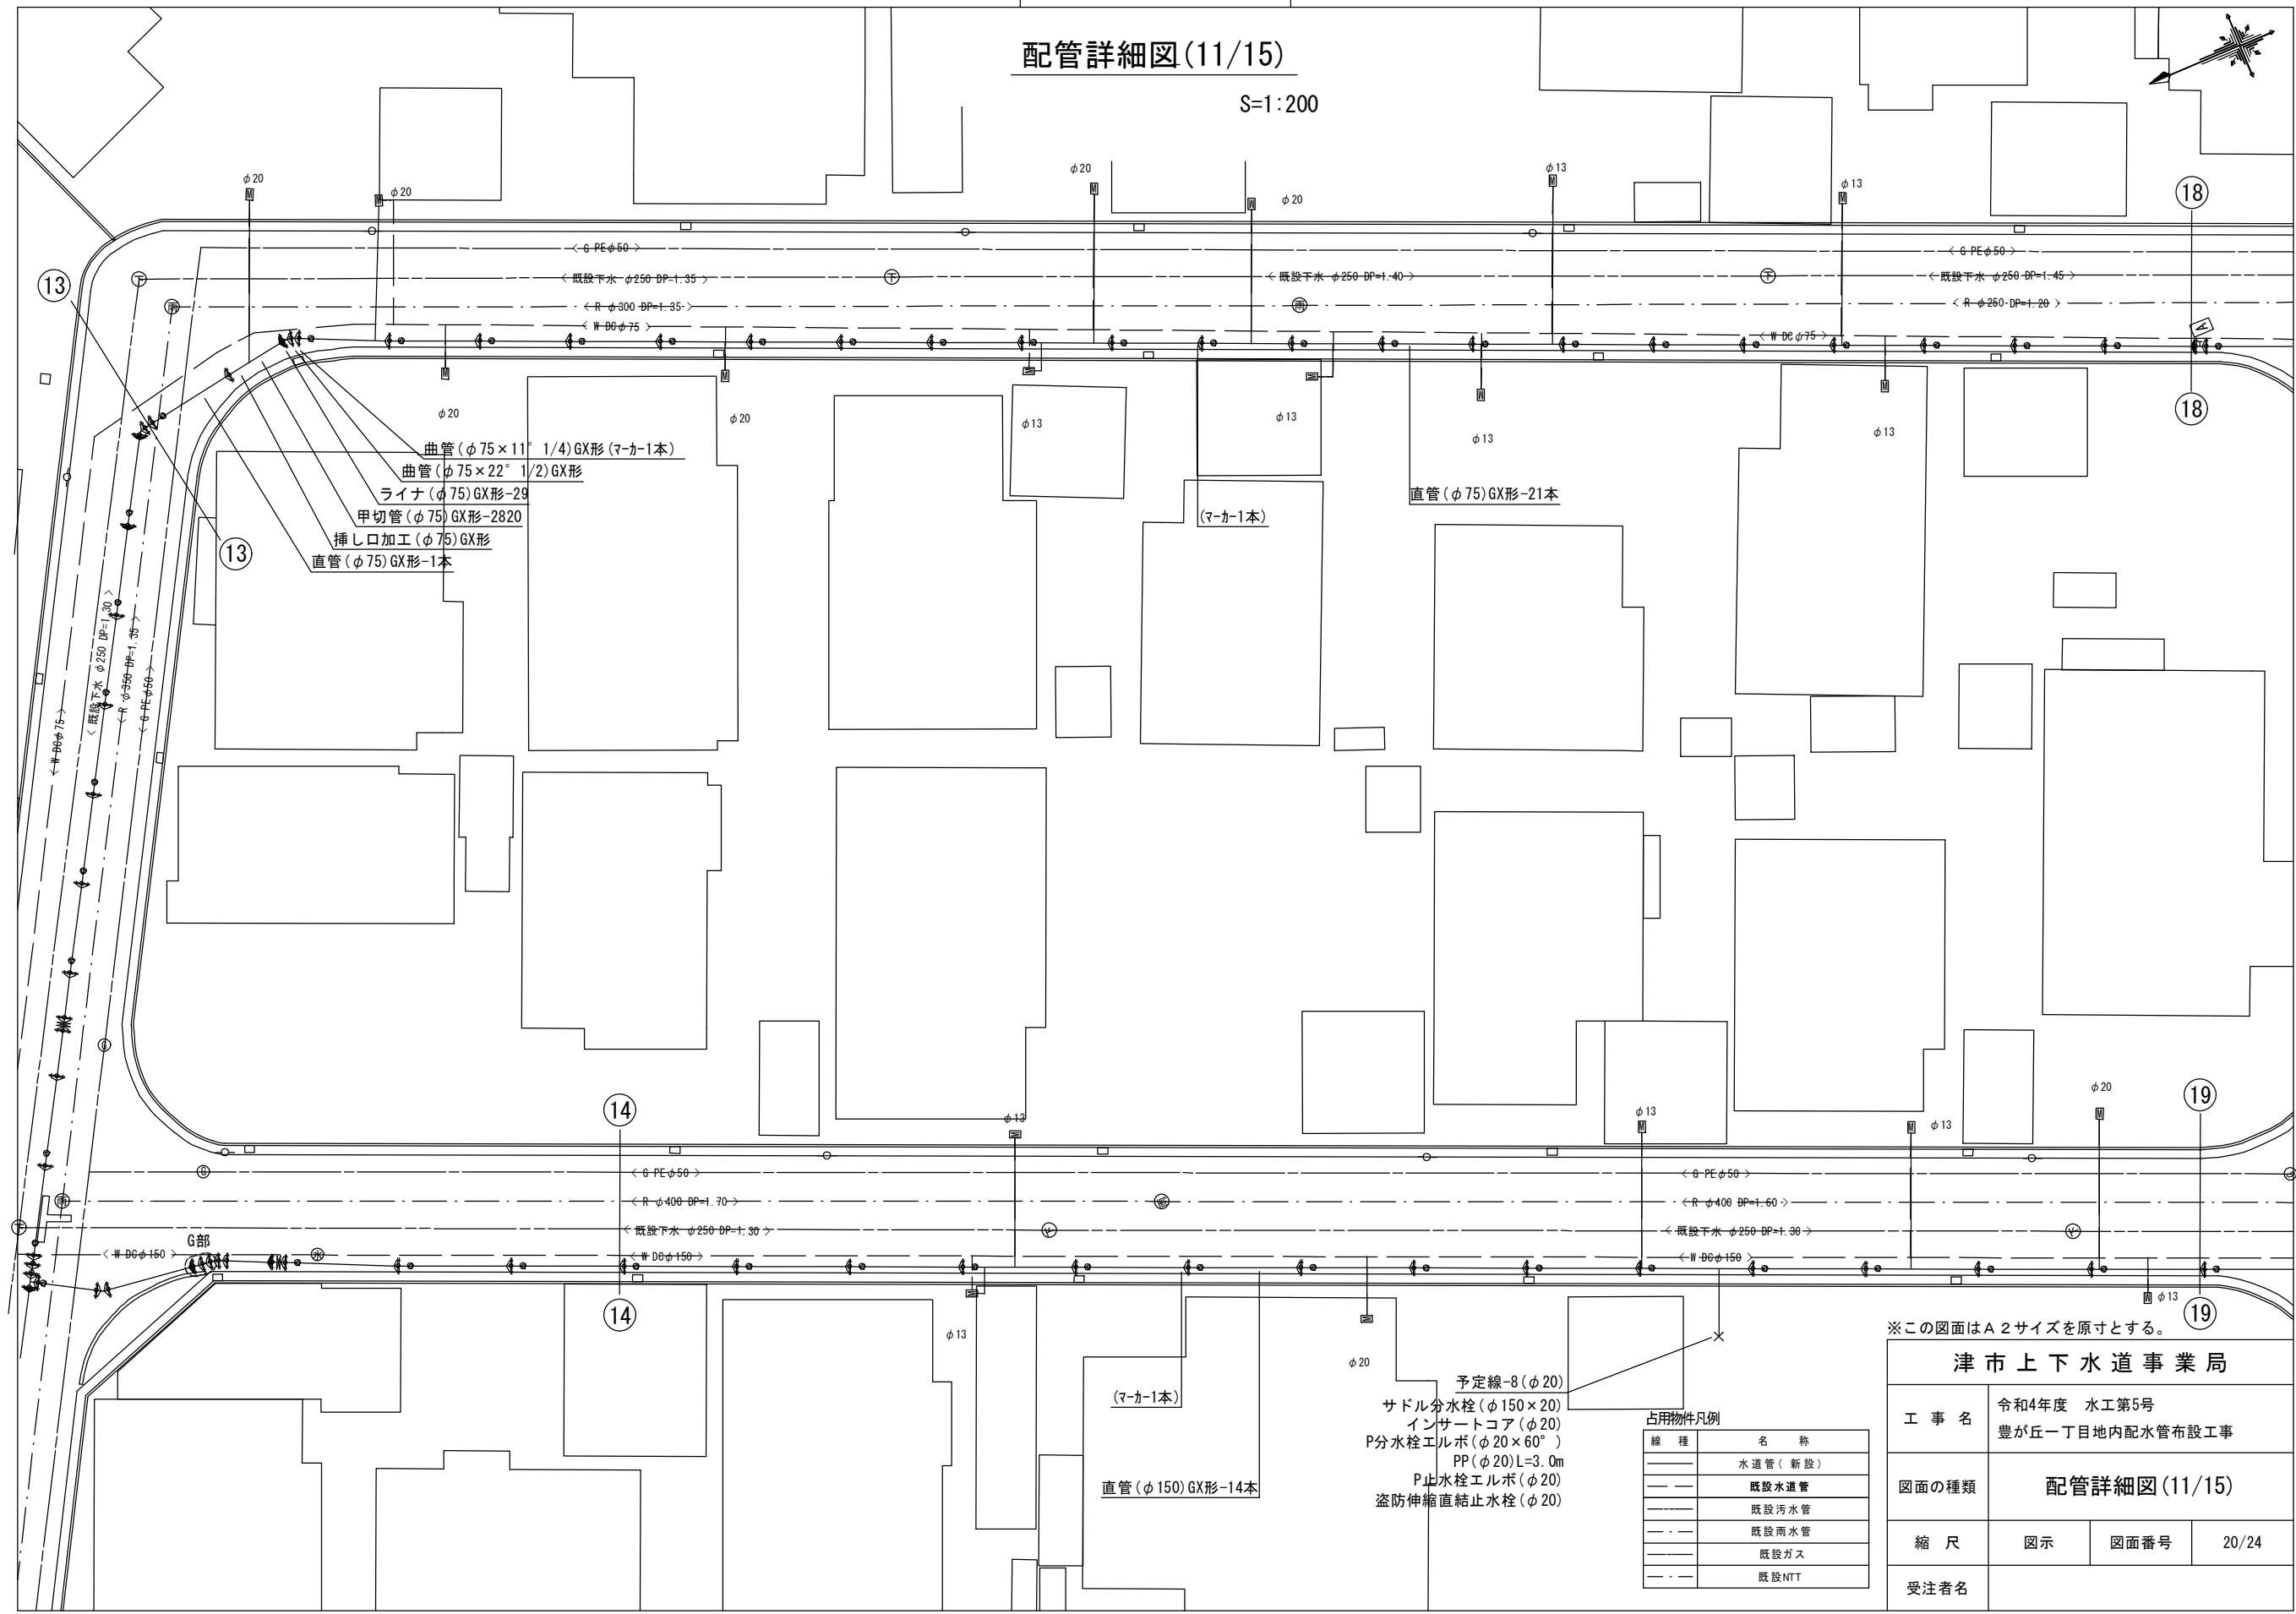

曲管(φ75×11° 1/4)GX形(マ-カ-1本)
曲管(φ75×22° 1/2)GX形
ライナ(φ75)GX形-29
甲切管(φ75)GX形-2820
挿し口加工(φ75)GX形
直管(φ75)GX形-1本

直管(φ75)GX形-21本
(マ-カ-1本)

直管(φ150)GX形-14本
(マ-カ-1本)

予定線-8(φ20)
サドル分水栓(φ150×20)
インサートコア(φ20)
P分水栓エルボ(φ20×60°)
PP(φ20)L=3.0m
P止水栓エルボ(φ20)
盗防伸縮直結止水栓(φ20)

占用物件凡例	
線 種	名 称
——	水道管(新設)
——	既設水道管
——	既設污水管
——	既設雨水管
——	既設ガス
——	既設NTT



※この図面はA2サイズを原寸とする。

津市上下水道事業局			
工 事 名	令和4年度 水工第5号 豊が丘一丁目地内配水管布設工事		
図面の種類	配管詳細図(11/15)		
縮 尺	図示	図面番号	20/24
受注者名			

設計図

配管詳細図(12/15)

 S=1:200

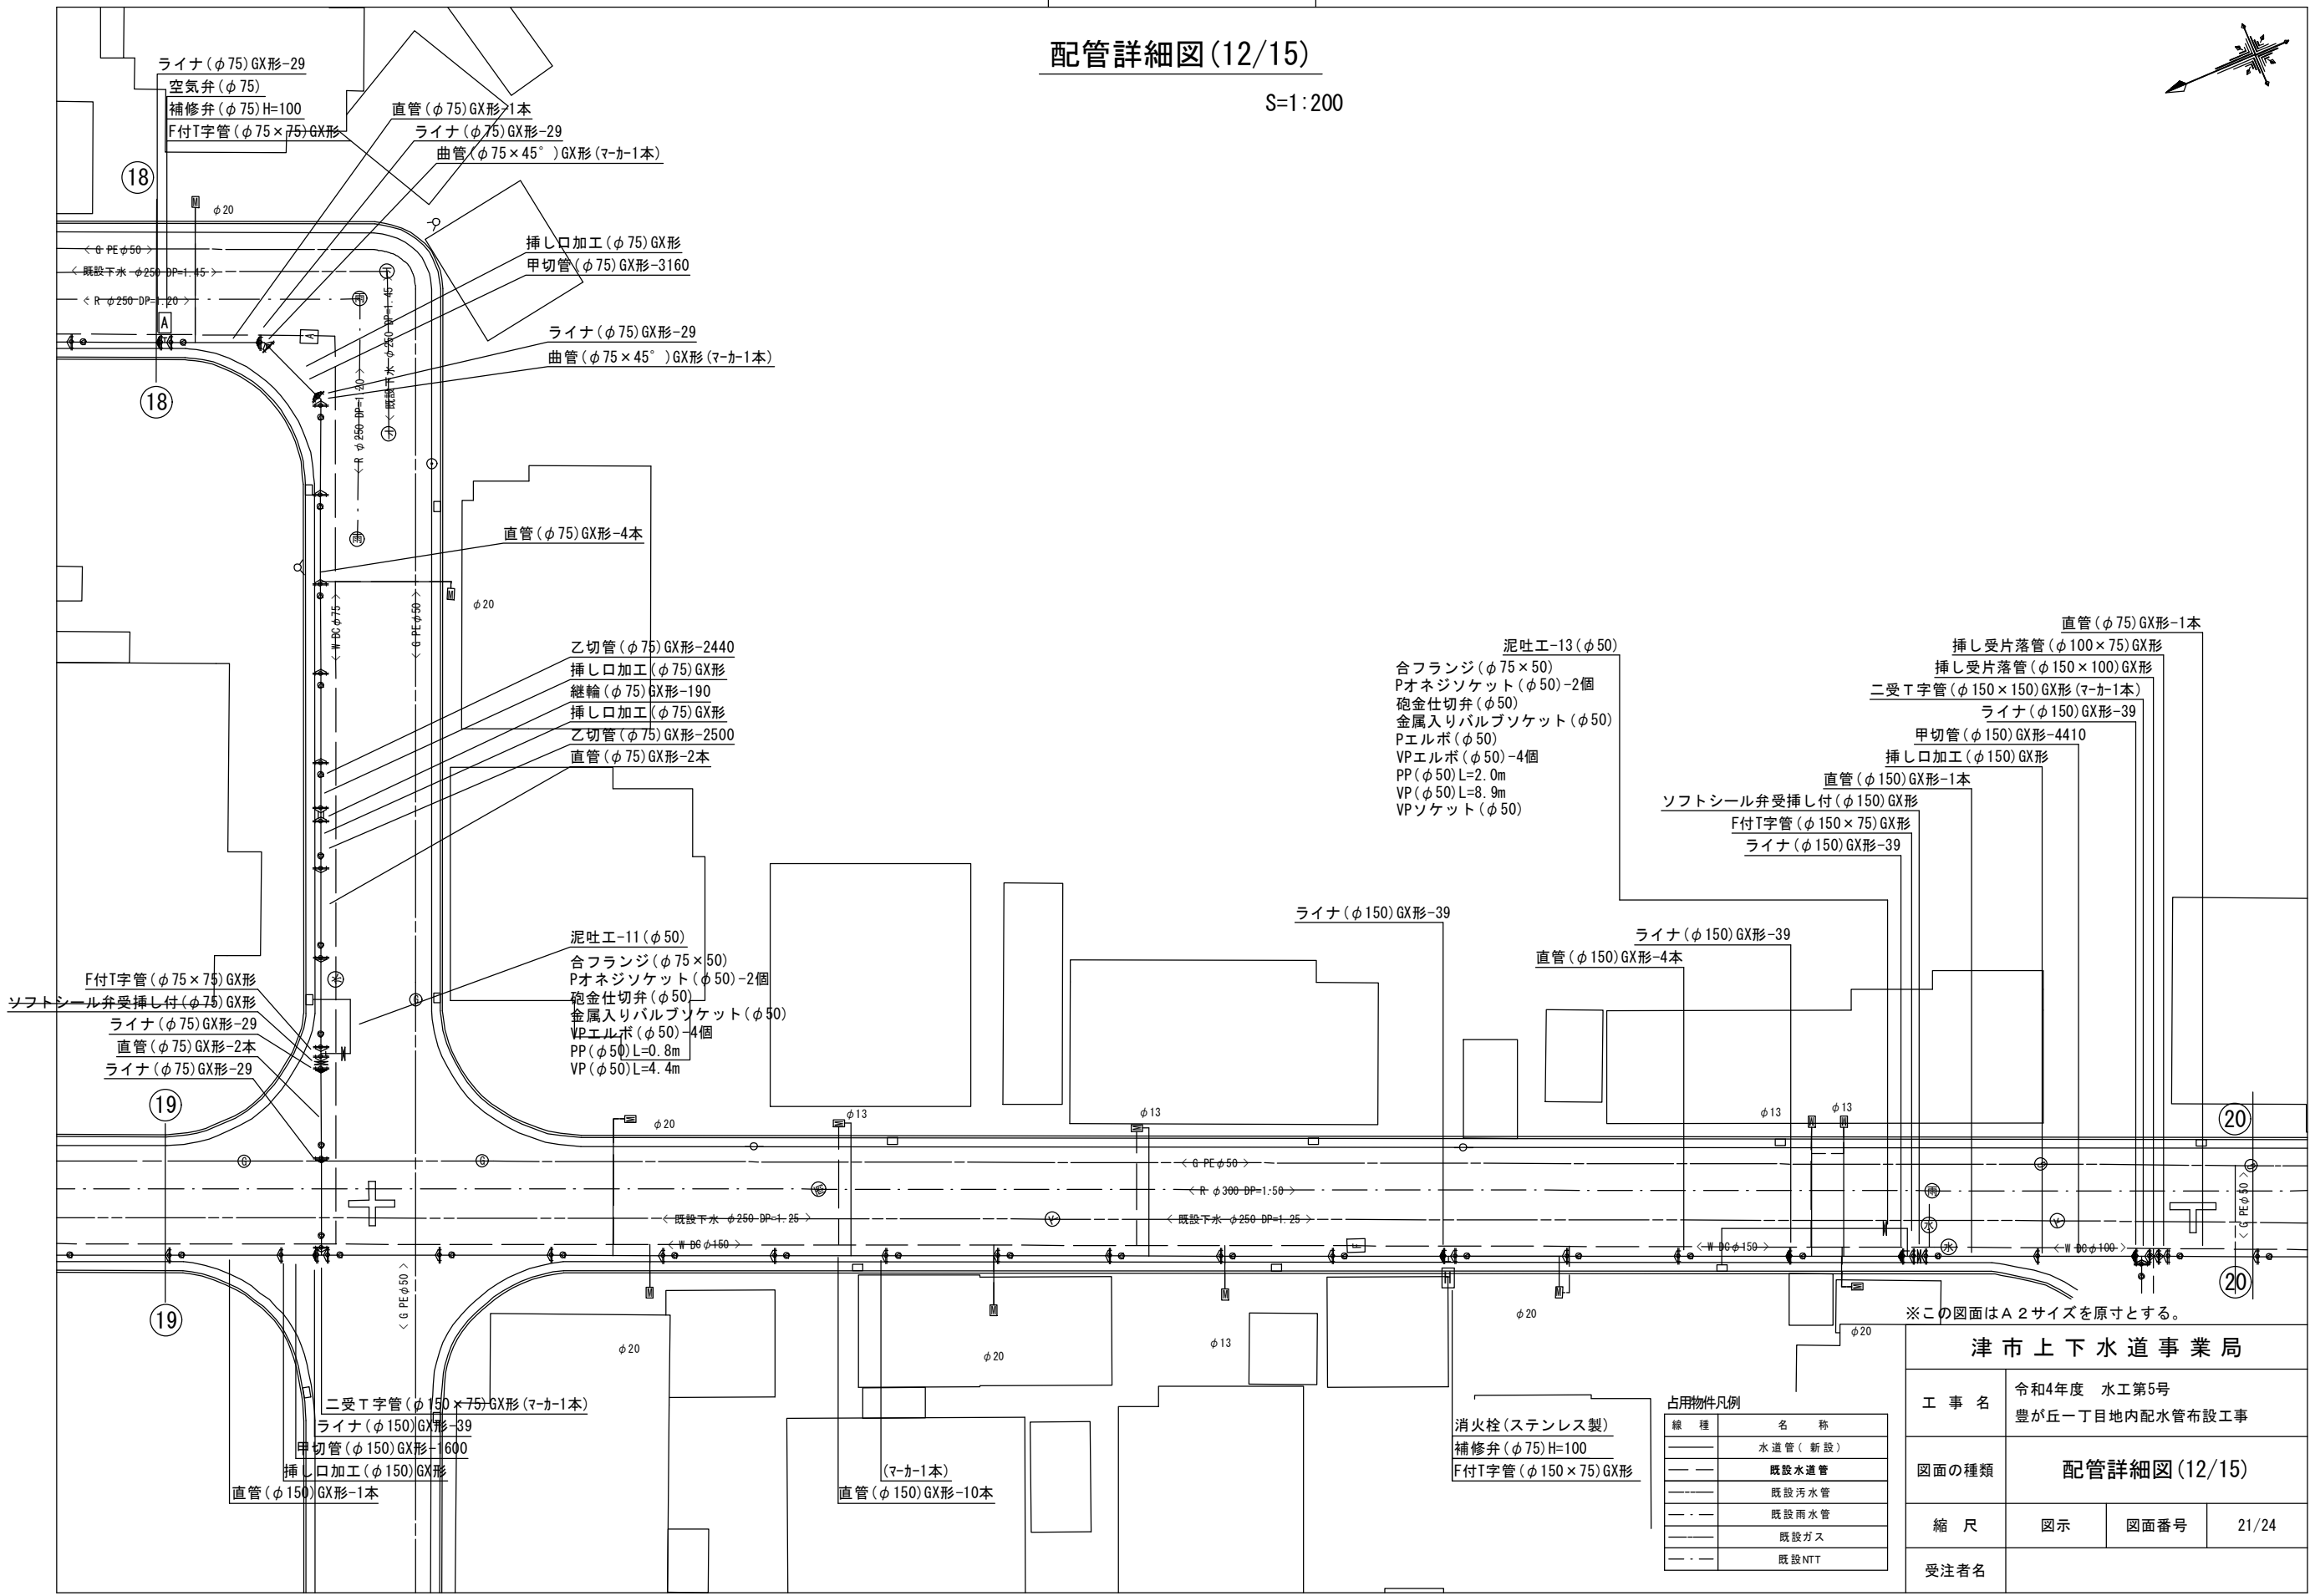

- 泥吐工-13 (φ50)
- 合フランジ (φ75×50)
 - Pオネジソケット (φ50)-2個
 - 砲金仕切弁 (φ50)
 - 金属入りバルブソケット (φ50)
 - Pエルボ (φ50)
 - VPエルボ (φ50)-4個
 - PP (φ50) L=2.0m
 - VP (φ50) L=8.9m
 - VPソケット (φ50)

- 直管 (φ75) GX形-1本
- 挿し受片落管 (φ100×75) GX形
 - 挿し受片落管 (φ150×100) GX形
 - 二受T字管 (φ150×150) GX形 (マーカー1本)
 - ライナ (φ150) GX形-39
 - 甲切管 (φ150) GX形-4410
 - 挿し口加工 (φ150) GX形
 - 直管 (φ150) GX形-1本
 - ソフトシール弁受挿し付 (φ150) GX形
 - F付T字管 (φ150×75) GX形
 - ライナ (φ150) GX形-39

ライナ (φ150) GX形-39

直管 (φ150) GX形-4本

ライナ (φ150) GX形-39

※この図面はA2サイズを原寸とする。

津市上下水道事業局			
工 事 名	令和4年度 水工第5号		
	豊が丘一丁目地内配水管布設工事		
図面の種類	配管詳細図(12/15)		
縮 尺	図示	図面番号	21/24
	受注者名		

占用物件凡例

線 種	名 称
——	水道管 (新設)
——	既設水道管
——	既設汚水管
——	既設雨水管
——	既設ガス
——	既設NTT

消火栓 (ステンレス製)

補修弁 (φ75) H=100

F付T字管 (φ150×75) GX形

(マーカー1本)

直管 (φ150) GX形-10本

二受T字管 (φ150×75) GX形 (マーカー1本)

ライナ (φ150) GX形-39

甲切管 (φ150) GX形-600

挿し口加工 (φ150) GX形

直管 (φ150) GX形-1本

設計図

配管詳細図(13/15)

S=1:200

I部詳細図


S=1:100

K部詳細図

S=1:100

J部詳細図

S=1:100

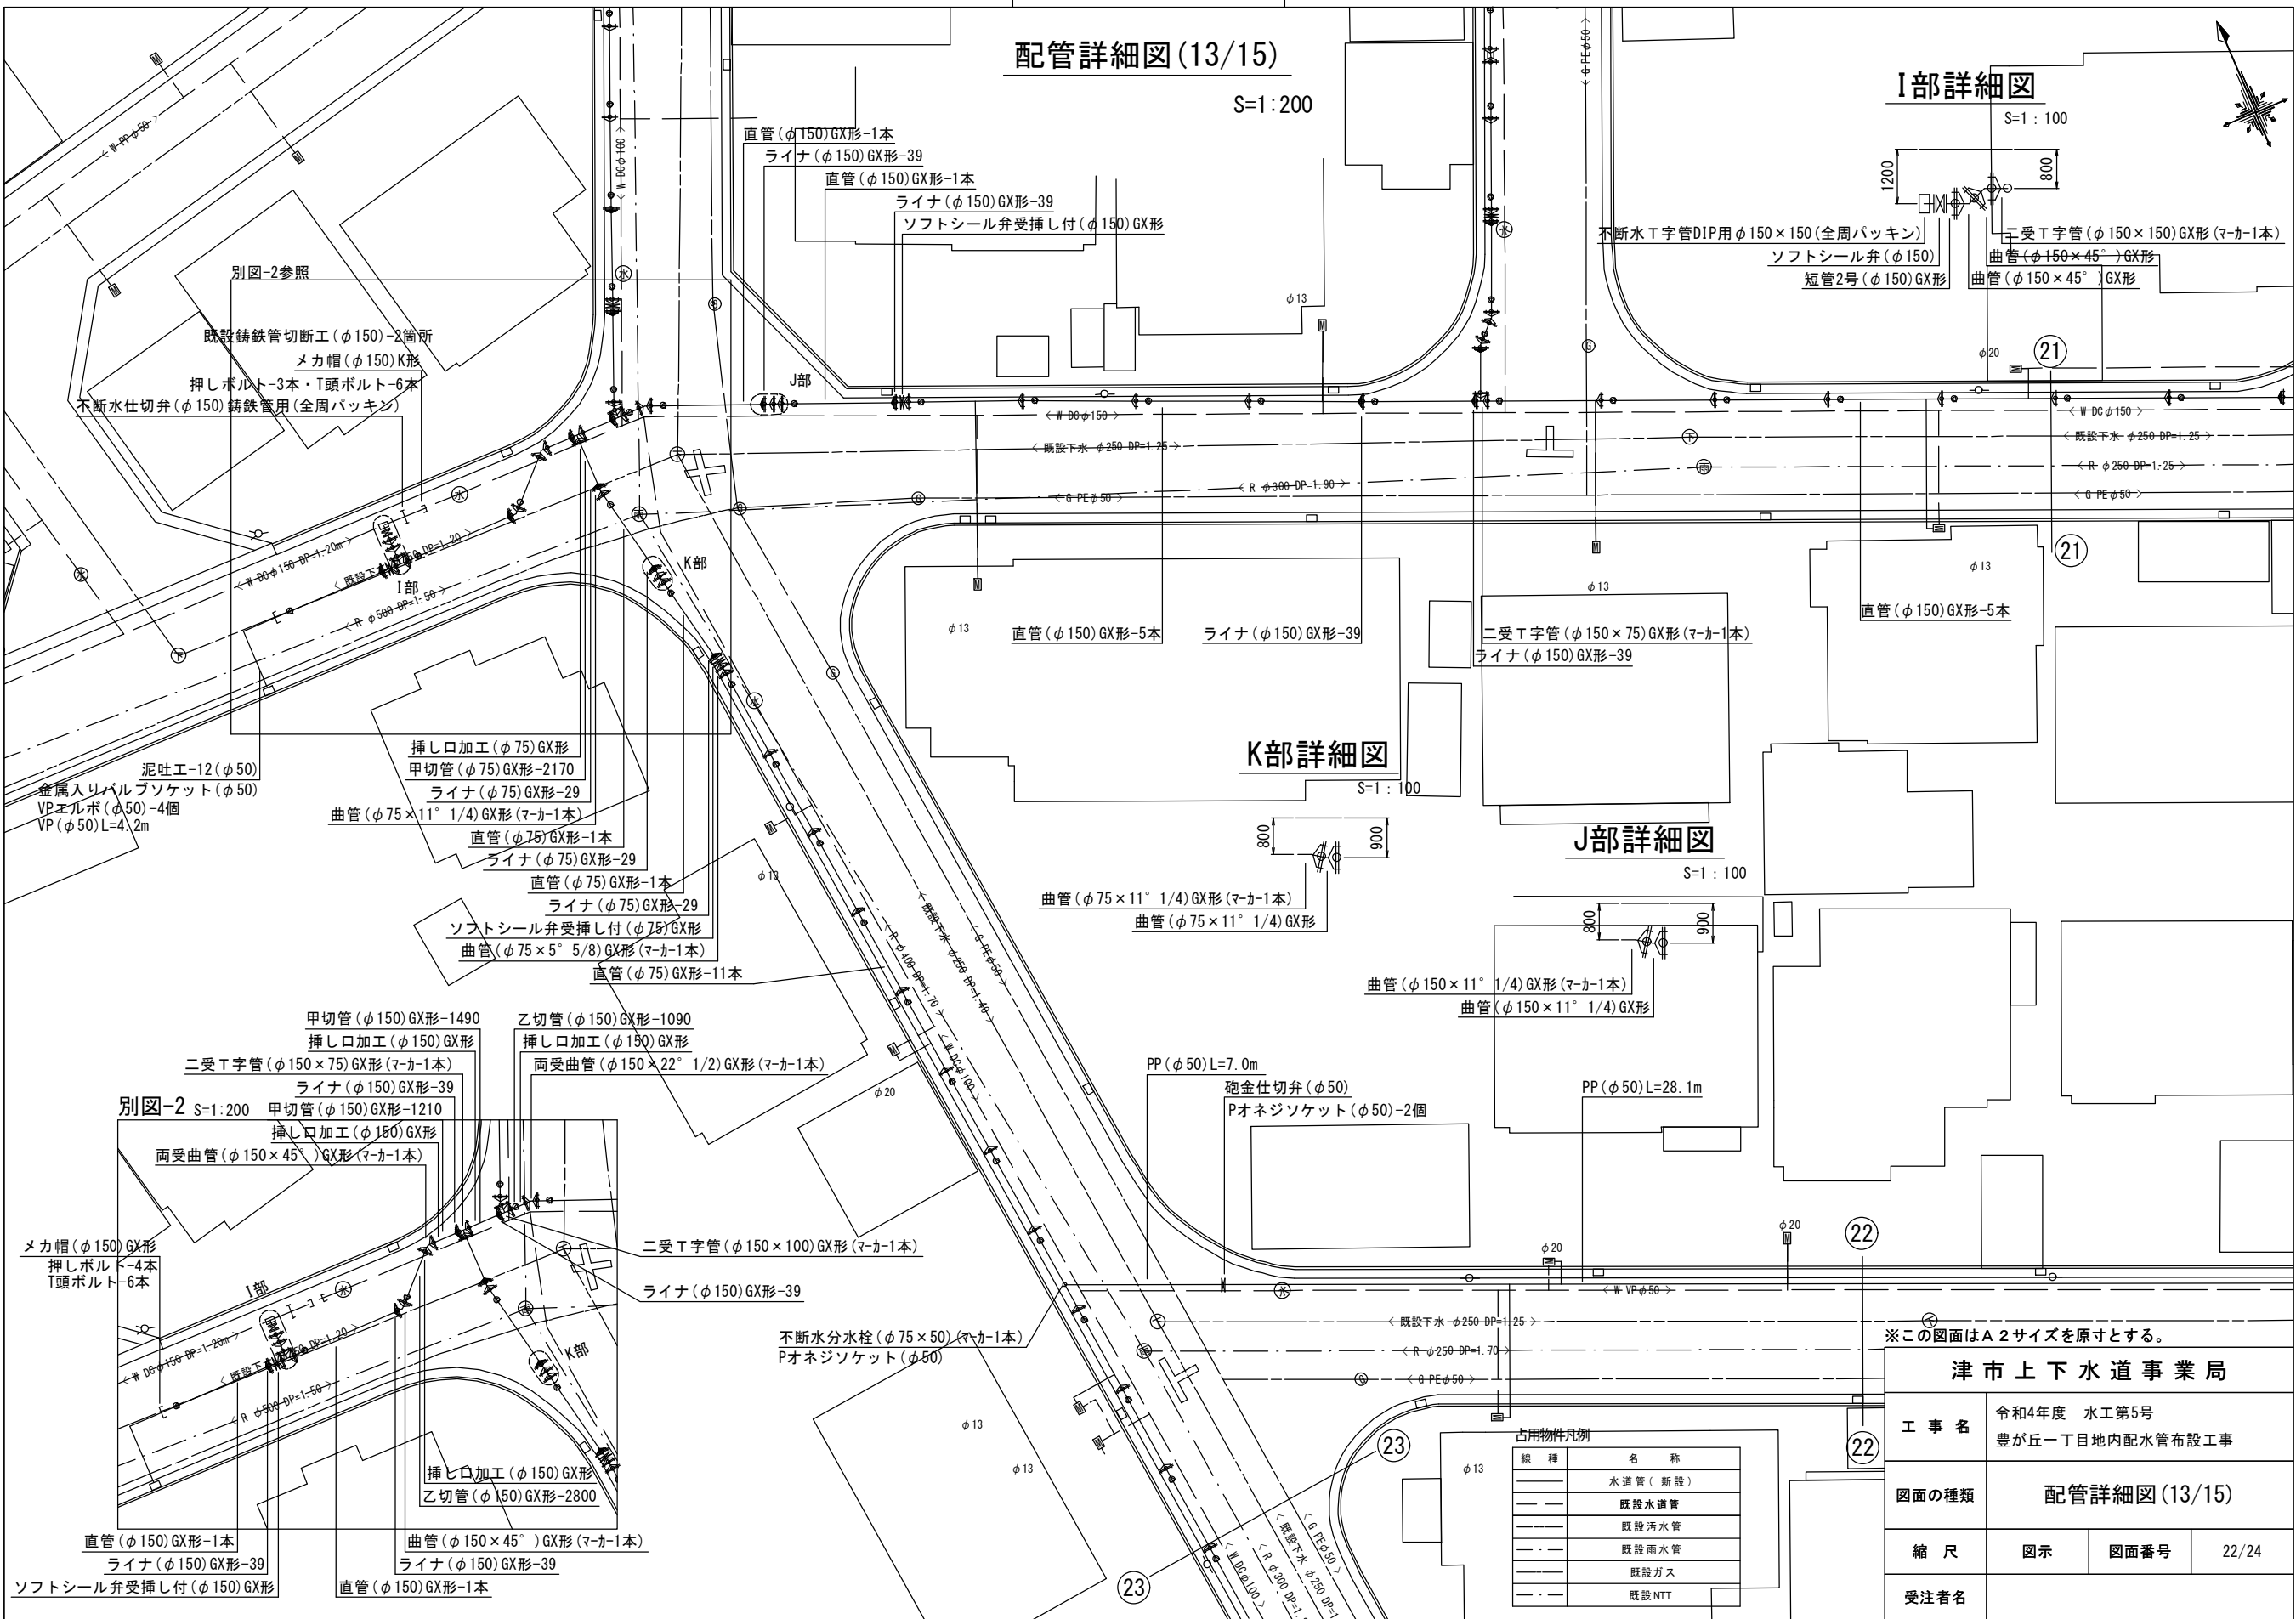

※この図面はA2サイズを原寸とする。

津市上下水道事業局

工事名 令和4年度 水工第5号
豊が丘一丁目地内配水管布設工事

図面の種類 配管詳細図(13/15)

縮尺 図示 図面番号 22/24



受注者名

占用物件凡例

線種	名称
——	水道管(新設)
---	既設水道管
---	既設汚水管
---	既設雨水管
---	既設ガス
---	既設NTT

設計図

 配管詳細図(14/15)
S=1:200

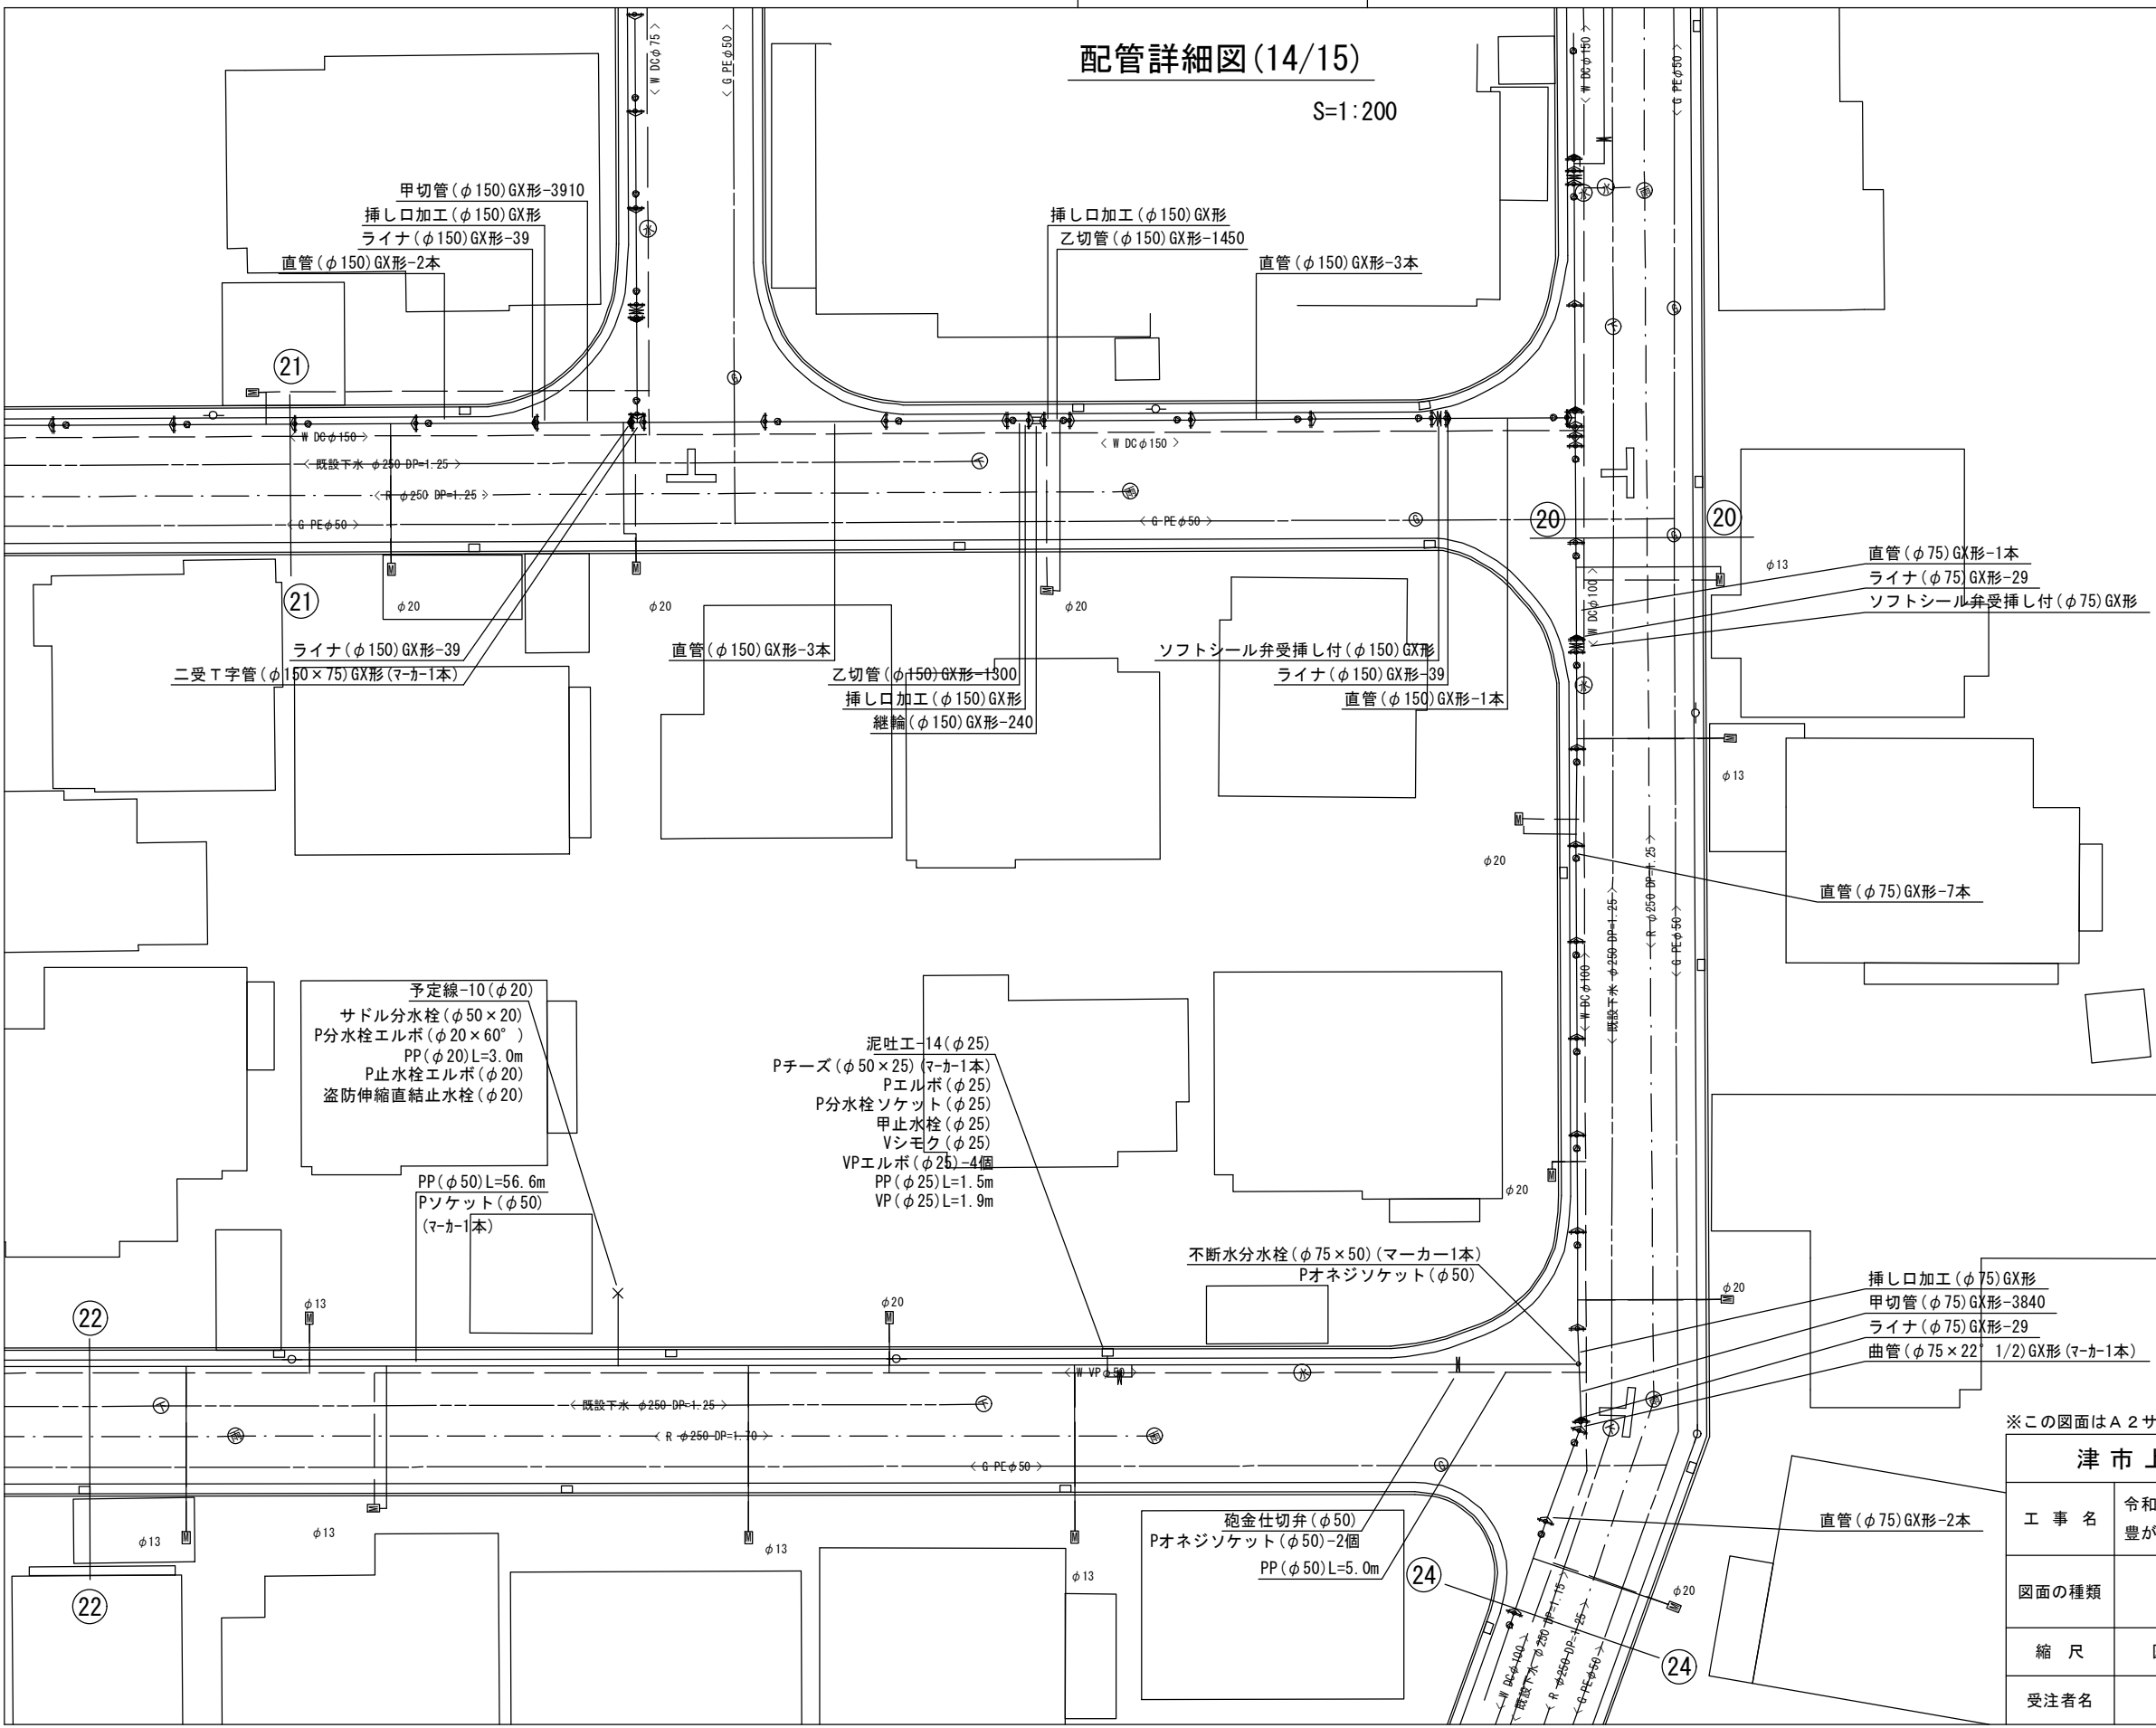

占用物件凡例

線 種	名 称
——	水道管 (新設)
——	既設水道管
——	既設汚水管
——	既設雨水管
——	既設ガス
——	既設NTT


※この図面はA2サイズを原寸とする。

津市上下水道事業局			
工 事 名	令和4年度 水工第5号 豊が丘一丁目地内配水管布設工事		
図面の種類	配管詳細図(14/15)		
縮 尺	図示	図面番号	23/24
受注者名			

設計図

配管詳細図(15/15)

S=1:200

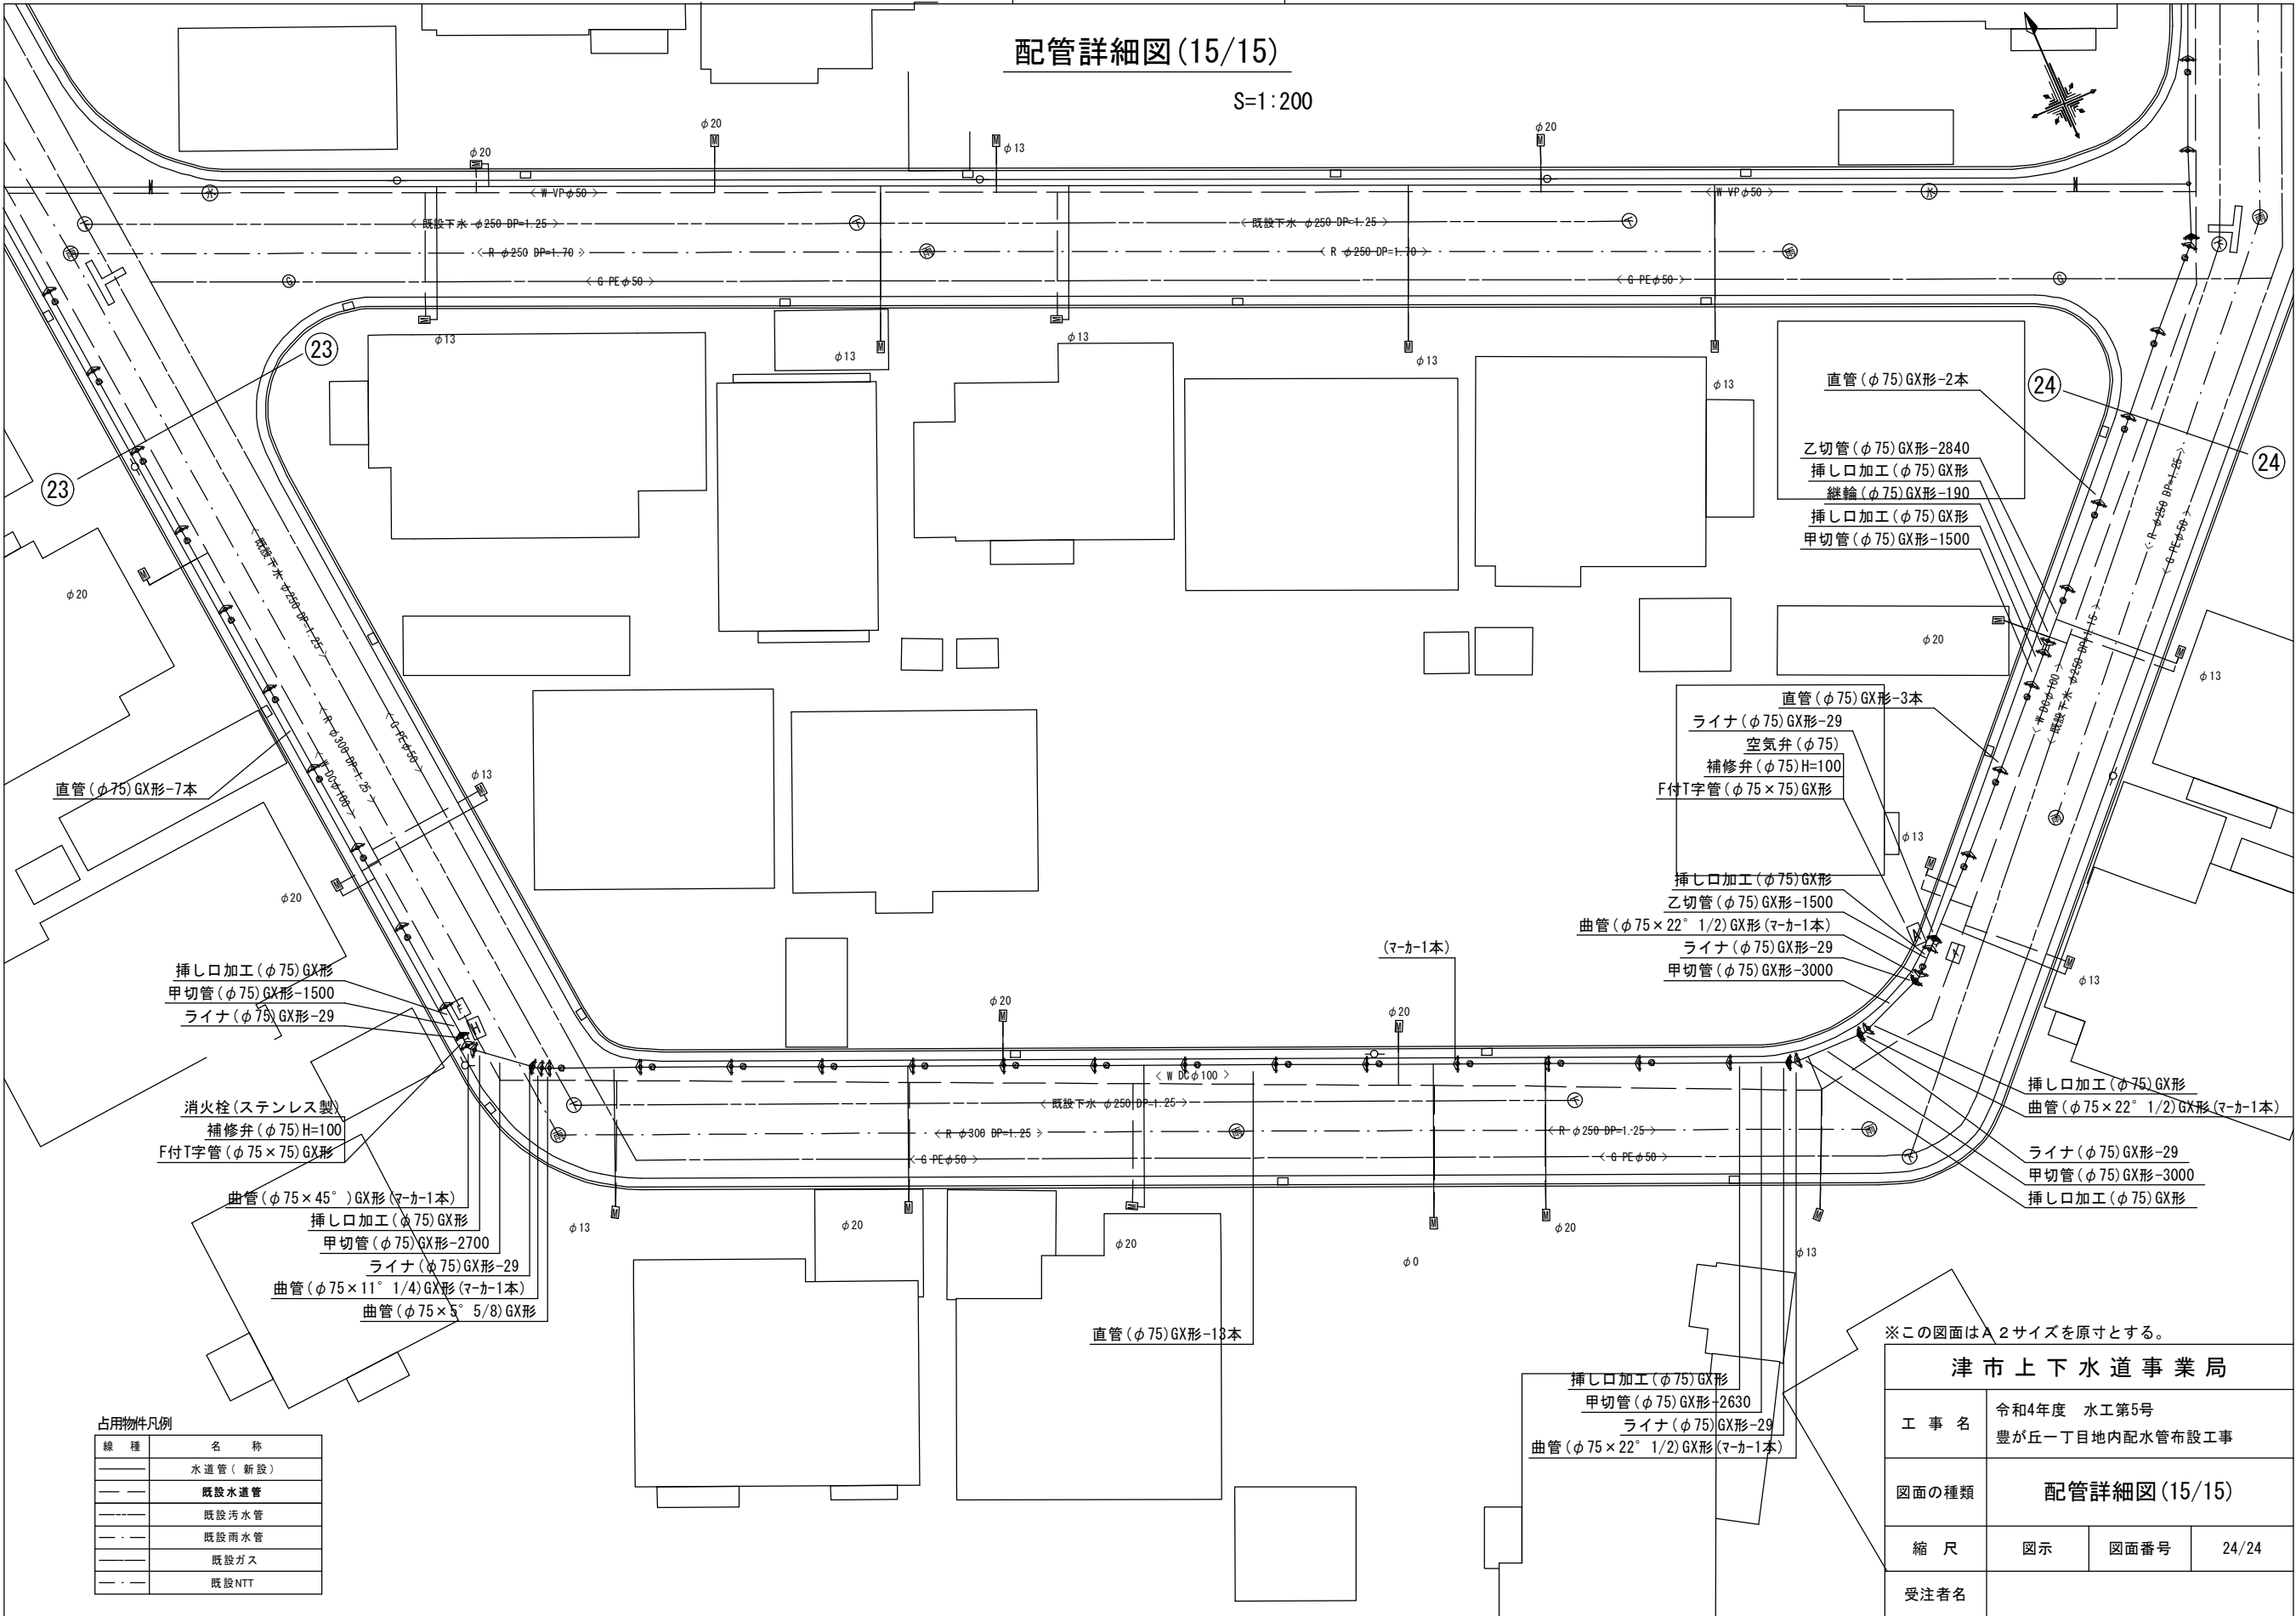

占用物件凡例

線 種	名 称
——	水道管（新設）
——	既設水道管
----	既設汚水管
----	既設雨水管
----	既設ガス
----	既設NTT

※この図面はA2サイズを原寸とする。

津市上下水道事業局			
工 事 名	令和4年度 水工第5号		
	豊が丘一丁目地内配水管布設工事		
図面の種類	配管詳細図(15/15)		
縮 尺	図示	図面番号	24/24
	受注者名		