
 
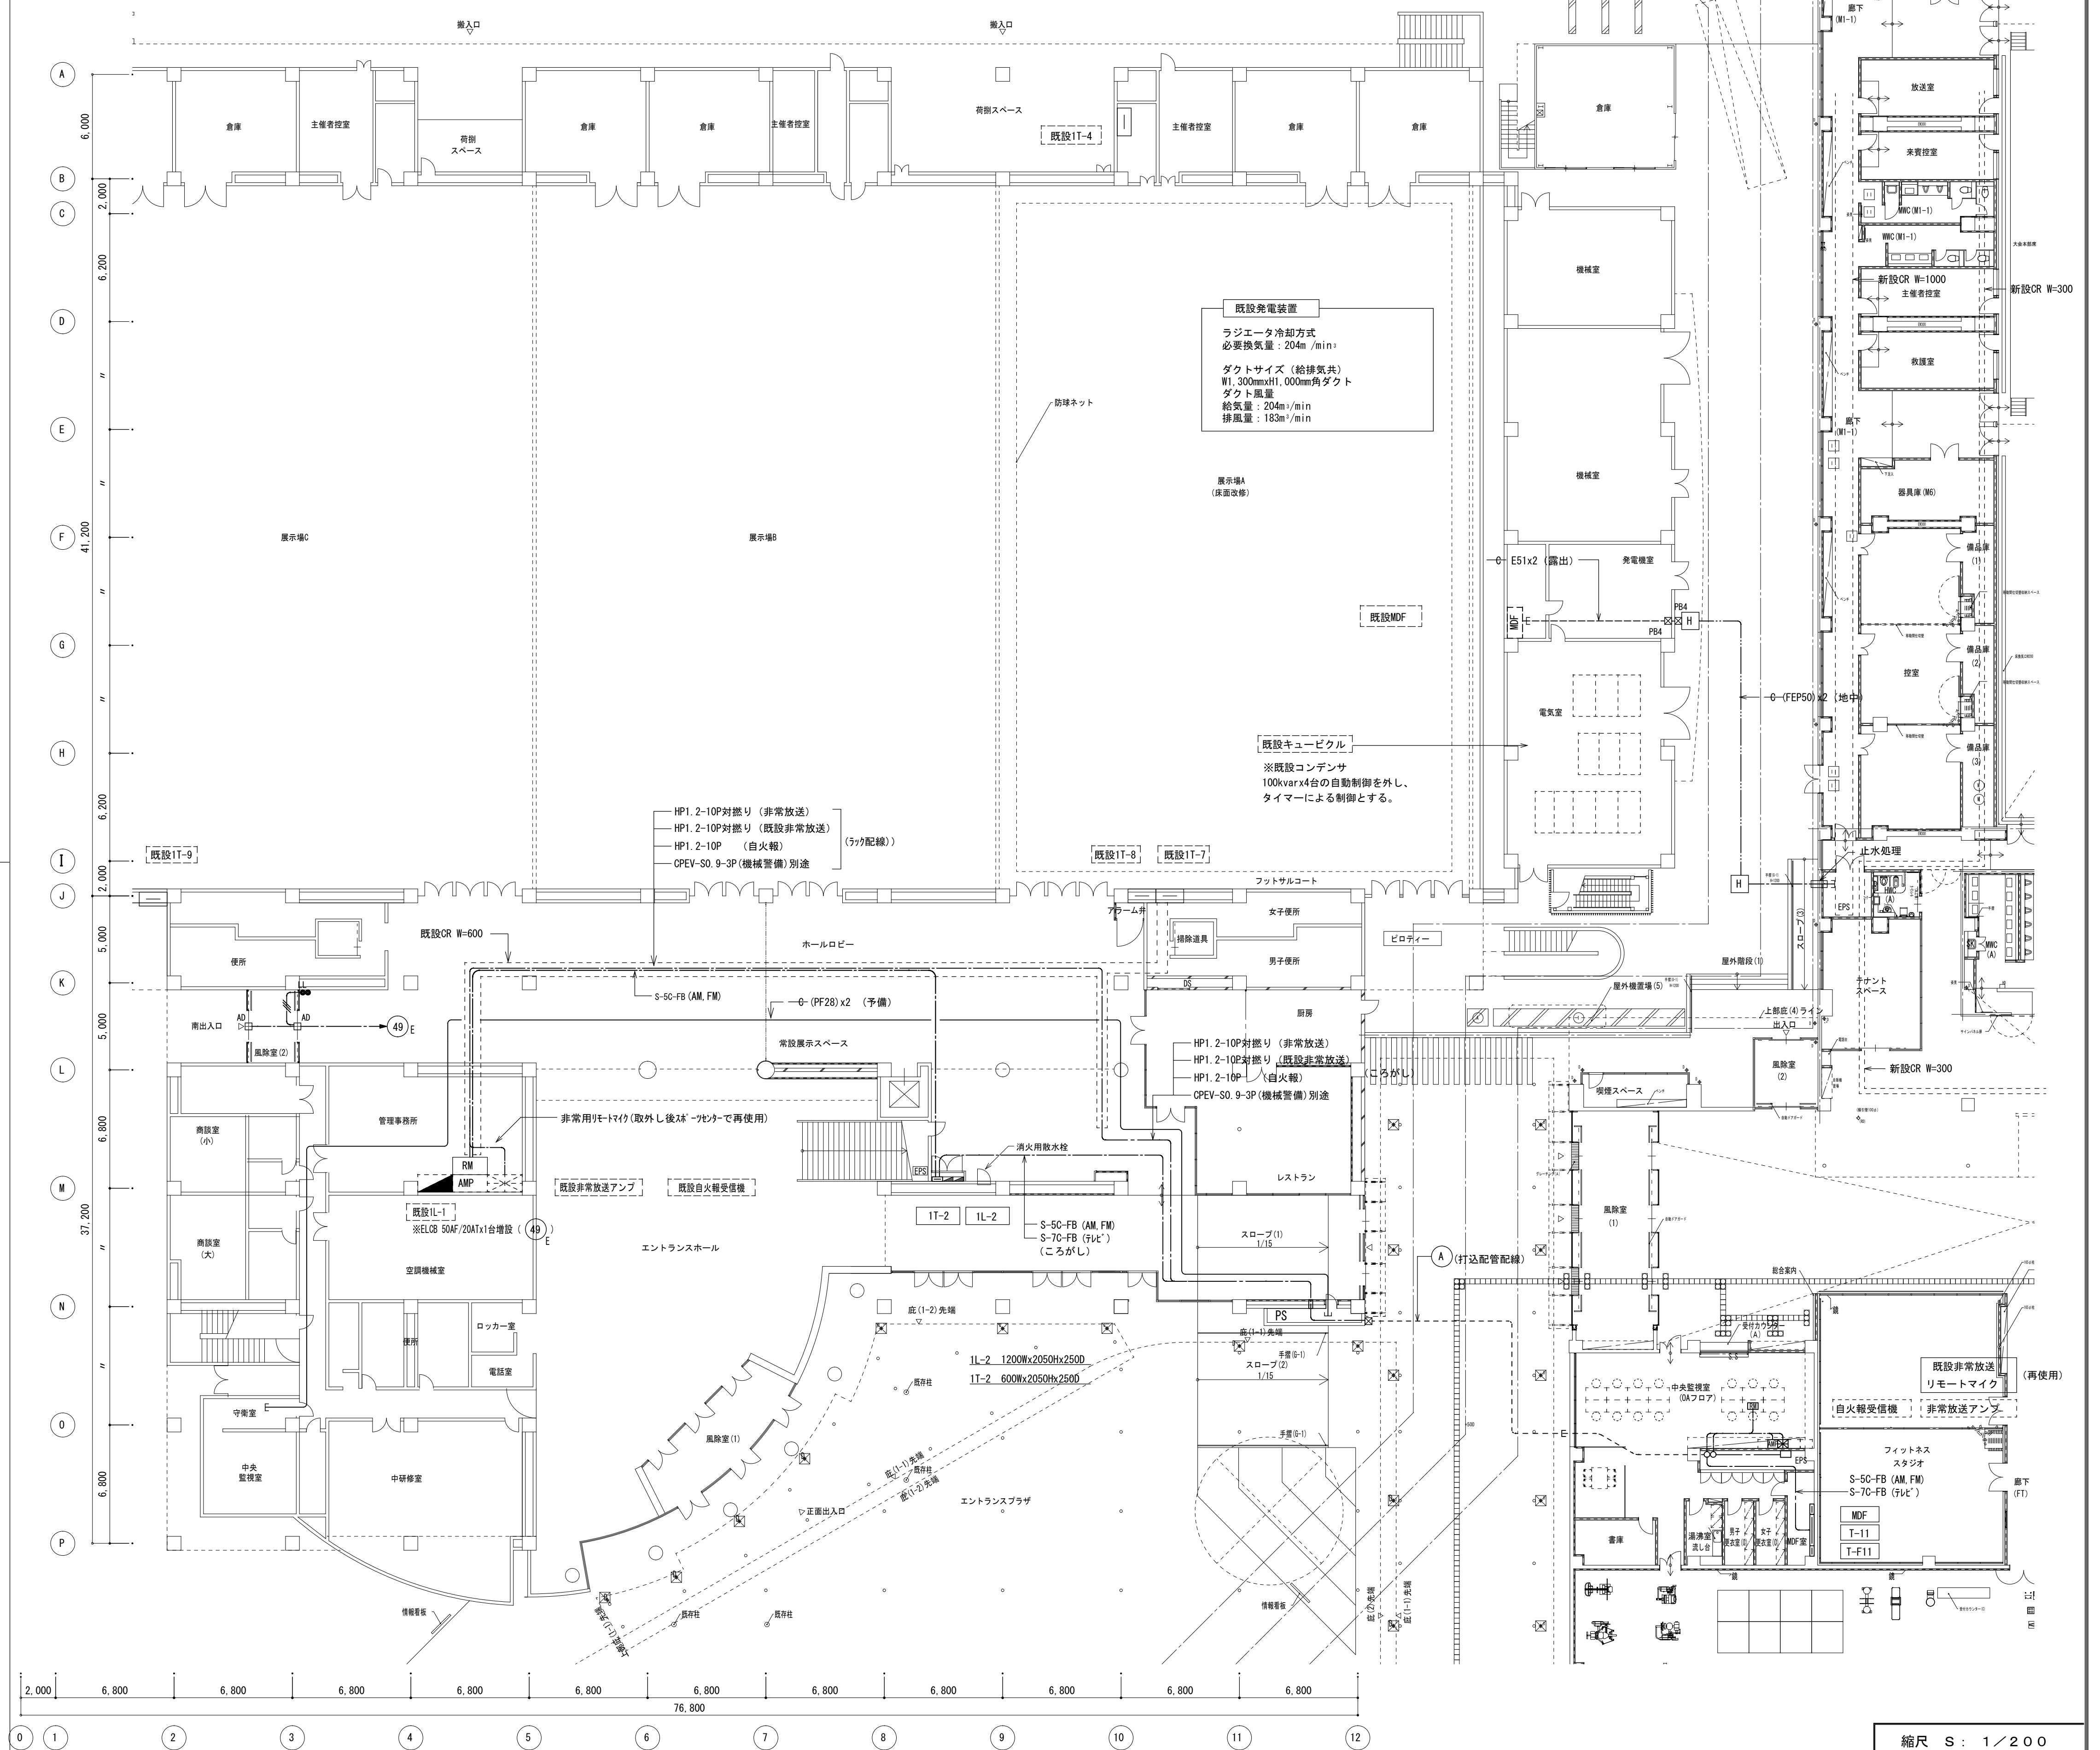




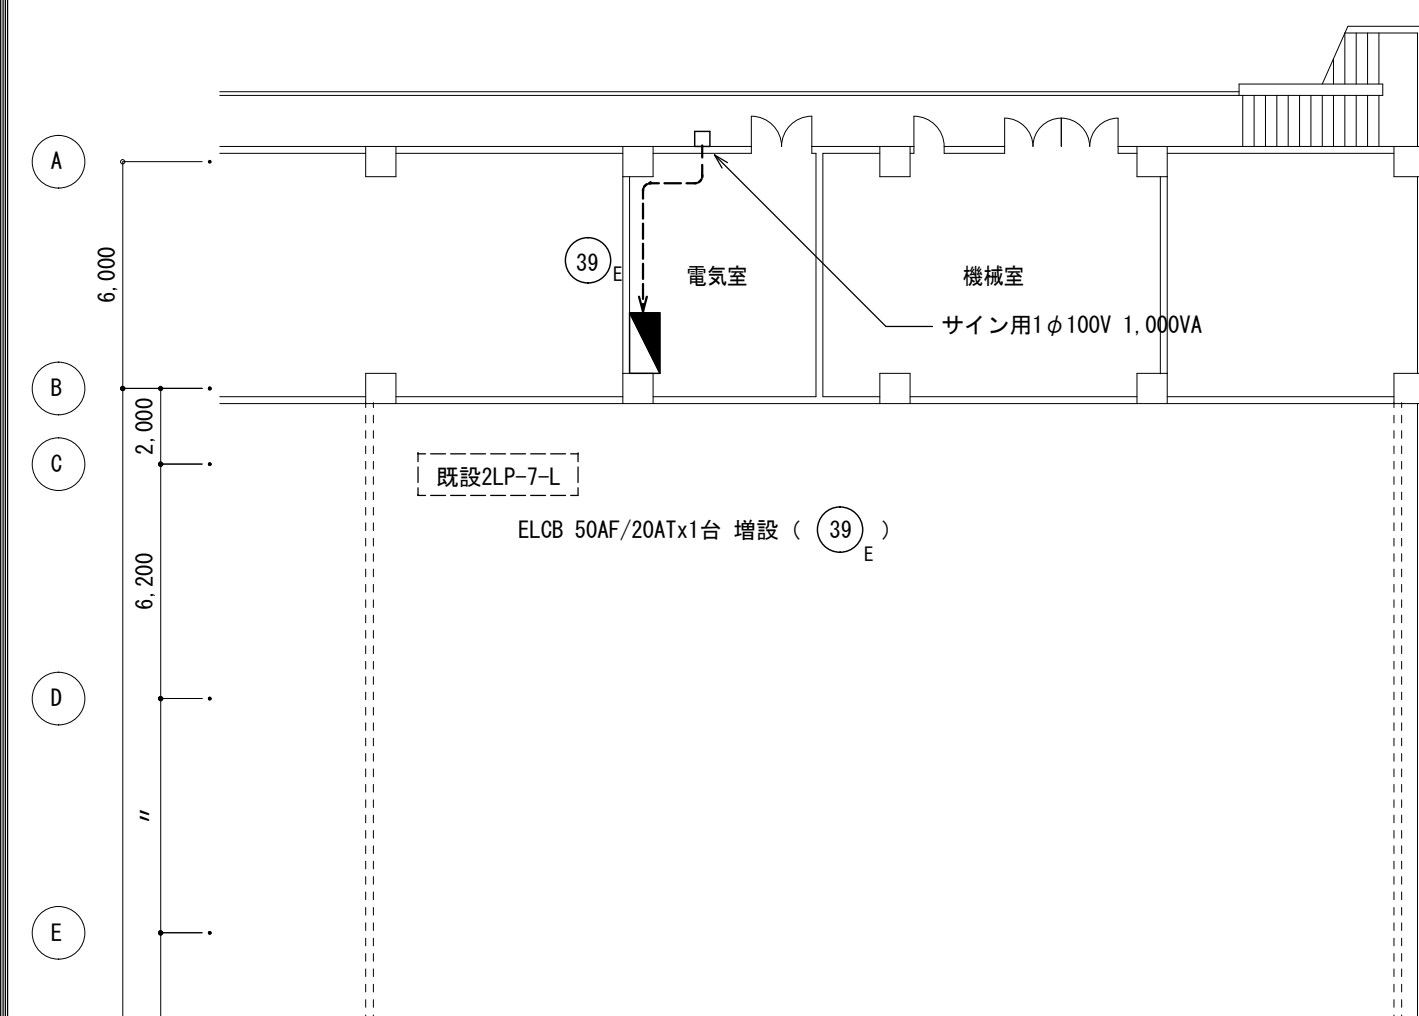

注) 図中、特記なき配管配線は下記による

- | | | | |
|---|-------------------------|--------|---------------|
| A | S-7C-FB + S-5C-FB | (PF28) | (7c/FB・AM/FM) |
| | HP1. 2-10P | (PF28) | (非常放送) |
| | HP1. 2-10P | (PF28) | (既設非常放送) |
| | HP1. 2-10P | (PF22) | (自火報) |
| | GPEV-S0. 9-3P | (PF22) | (別途機械警備) |
| | 0-(PF28) x2 + (PF22) x1 | | (予備) |

*非常放送、既設非常放送は対燃りケーブル使用

備 考	製 図 平成29年 6月 8日	承認 年 月 日	注 文 先	津市	殿	件名 津市産業・スポーツセンター電気設備工事 既設棟設備 既設棟1,2階 通信情報、非常放送、 他改修	現場代理人	監理技術者	担当者	作成者	
	変更・訂正	:					:	:			
	△	:	:	:	納入先		津市	殿	東邦・三重日信特定建設工事共同企業体	図番	E-0187
	△	:	:	:							
	△	:	:	:							

注) 1. 図中特記なき配管配線サイズは下記による。

・コンセント

VVF2.0-3C

(PF22) 1 線接地

2

VVF2.0-3C×2

(PF22) 1 線接地

MA

VVF2.0-3C

(MM1A) 1 線接地

・動力

VVR3.5-4C


(PF22)

但し二重天井内はケーブルこころし配線とする。

2 電気室低圧動力盤No2内にMCCBSP100/100Aを増設し
RP-2 (P2-3b1) の既設ケーブルに接続を行う。
(CVT38 ケーブルジョイント)

機 器 凡 例		
記 号	名 称	
●	埋込スイッチ	1P 1 5A×1
⊖	埋込コンセント	2P 1 5A×2
□ AD	自動ドア用アウトレット	

1L-2盤回路表	
301 E	展示スペースコンセント
302 E	便所コンセント
303	DCコンセント
304 E	便所コンセント
305 E	自販機コーナー
306 E	自販機コーナー
307 E	自販機コーナー
308 E	自販機コーナー
309	ELV制御盤
310 E	ELVバック
311 E	入口ロープAD
401 E	厨房シャッター

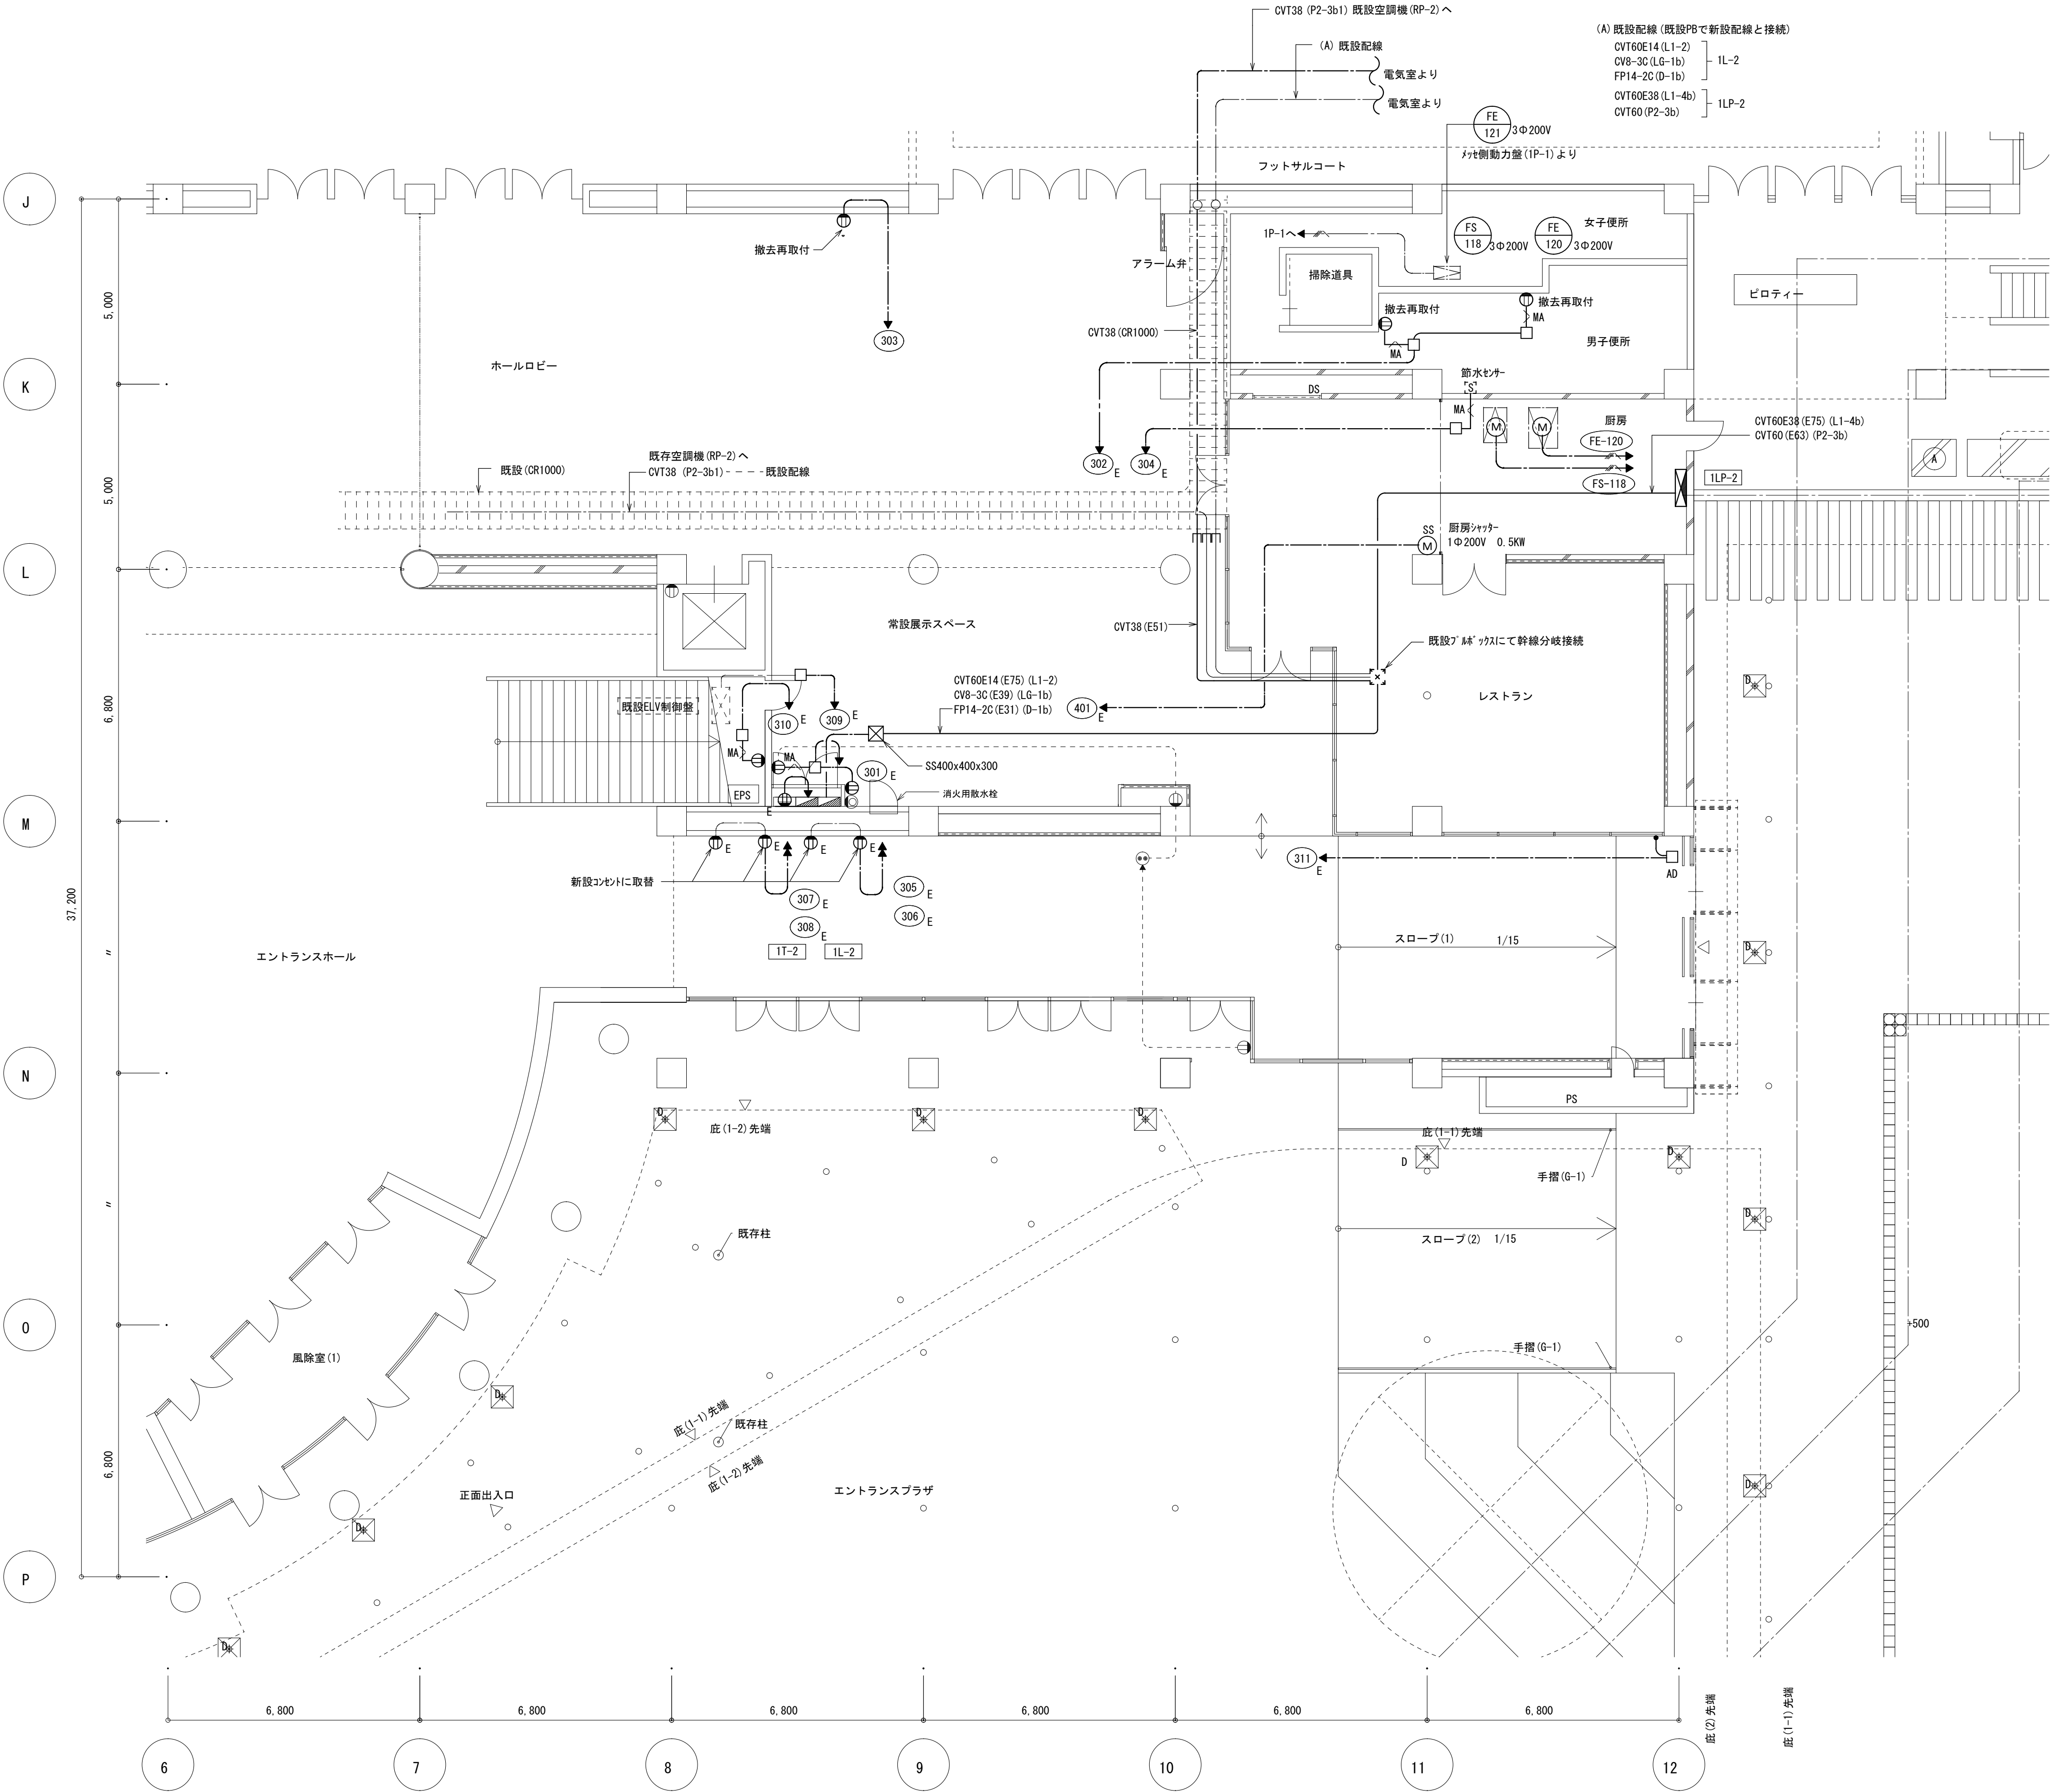

備 考				製 図 平成29年 6 月 8 日 承認 年 月 日		注 文 先	津 市 殿	件名 津市産業・スポーツセンター電気設備工事 既設棟設備 既設棟1階 幹線動力コンセント改修図	縮尺 S : 1 / 100			
									現場代理人	監理技術者	担当者	作成者
						納 入 先	津 市 殿	東邦・三重日信特定建設工事共同企業体				
									図番	E-0188		


注) 1. 図中特記なき配管配線サイズは下記による。

	VVF2.0-3C	(PF22) 1 継接地
	VVF2.0-3C	(PF22)
	VVF2.0-2C x 2	(PF22)
	VVF2.0-2C x 3C	(PF22)
	VVF2.0-2C x 3C	(PF22)
	CPEV-S1.2-1P	(PF16)
	FP2.0-2C	非常用照明


但し二重天井内はケーブルころがし配線とする。


2. 機器凡例		
	a	K1-IRS4-JE13
	b	K1-ISS4-JE13
	SHI-FRF20P-BH	(LED)
	ST1-FRF23P-BL	(LED)
	人感センサー付自動スイッチ親機 (8A)	DS1-N
	人感センサー付自動スイッチ子器	DS1-N

* A □ : 照明回路接続ボックス (撤去回路を除く)		
	R2	102 R2 : VVF2.0-3C x 2
	R23	203 R23 : VVF2.0-3C x 23
	R4	203 R4 : VVF2.0-3C x 4
	R1	205 R1 : VVF2.0-3C x 1
	1L-1	CPEVS1.2-3P リモコン伝送回路

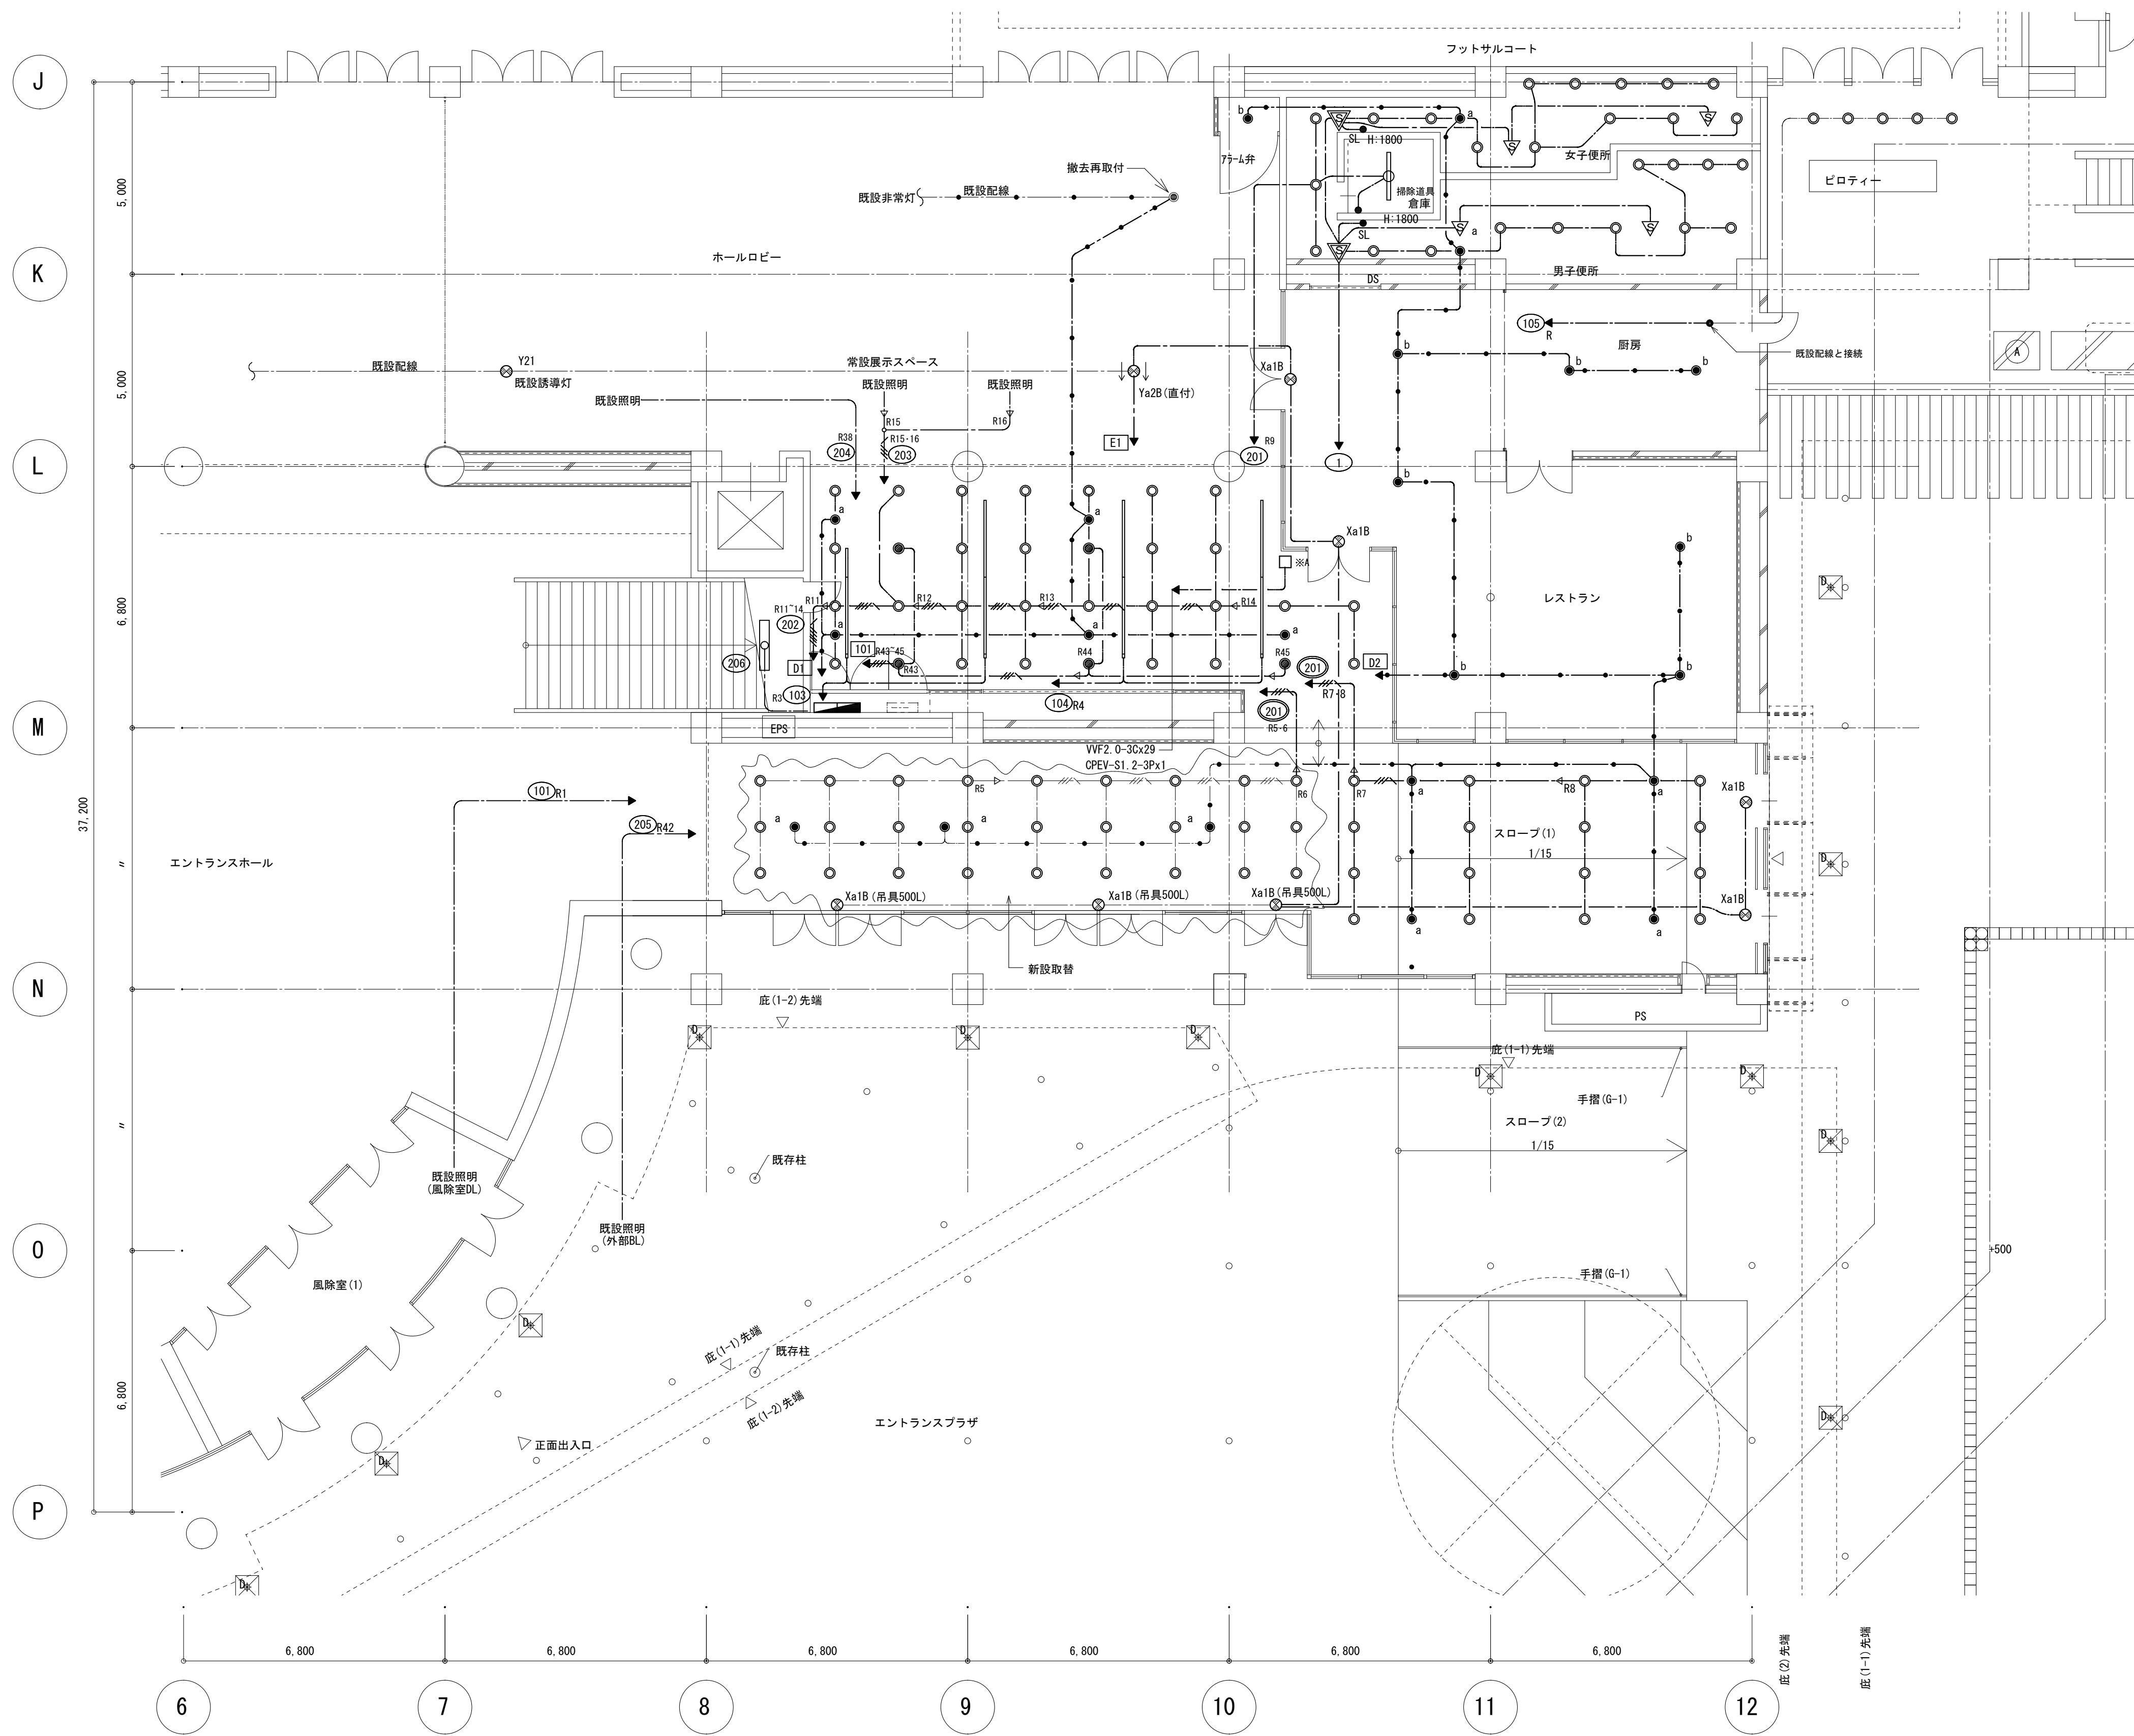

機 器 凡 例	
記 号	名 称
	天井スピーカ
	天井スピーカ (アッテネータ付)
 WP	防水型天井スピーカ
	アッテネータ

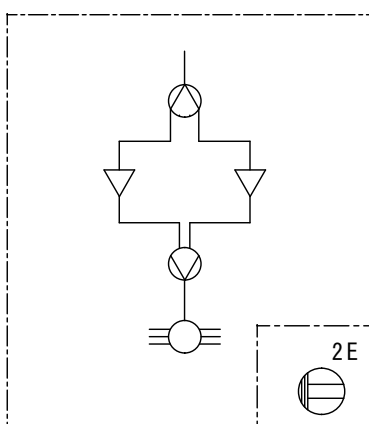
端子盤リスト（新設）							
盤 名 称	盤 形 式	電 話	情 報	拡 声	テレビ	時 計	備 考
1 T - 2		1 0 P × 1	HUB ス ペ ース	5 P	機器構成図 参照	5 P	
テレビ共同受信機器構成図							
1 T - 2				機 器 凡 例			
	記 号	名 称	備 考				
		混合器	C S - M C				
		ブースター	C S ・ B S ・ U V - 1 W 4 0 d B				
		6 分配器	C S - D 6 W				

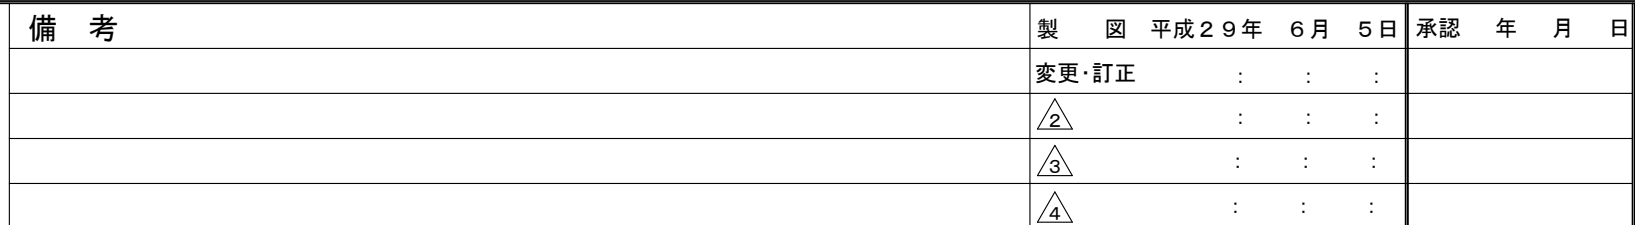



津市	殿
津市	殿




件名 津市産業・スポーツセンター電気設備工事
既設棟設備 既設棟1階 非常放送設備改修
東邦・三重日信特定建設工事共同企業体

縮尺 S : 1 / 100			
現場代理人	監理技術者	担当者	作成者
図番		E - 0190	

 機 器 凡 例	
記 号	名 称
	総合盤 補助散水栓ボックス組込
	定温式スポット型感知器1種 防水型
	煙感知器 2種 光電式
	煙感知器 2種 光電式 埋込型
	煙感知器 3種 光電式
	煙感知器 3種 光電式 埋込型
	差動スポット型感知器 2種 防水型
	自動閉鎖装置 防煙垂れ壁用
	自動閉鎖装置 防火シャッター用
	ガス漏れ検知器 DC24V 都市ガス用

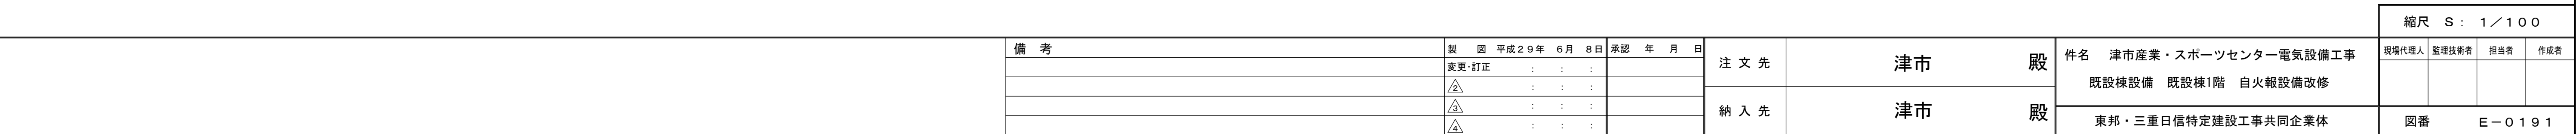

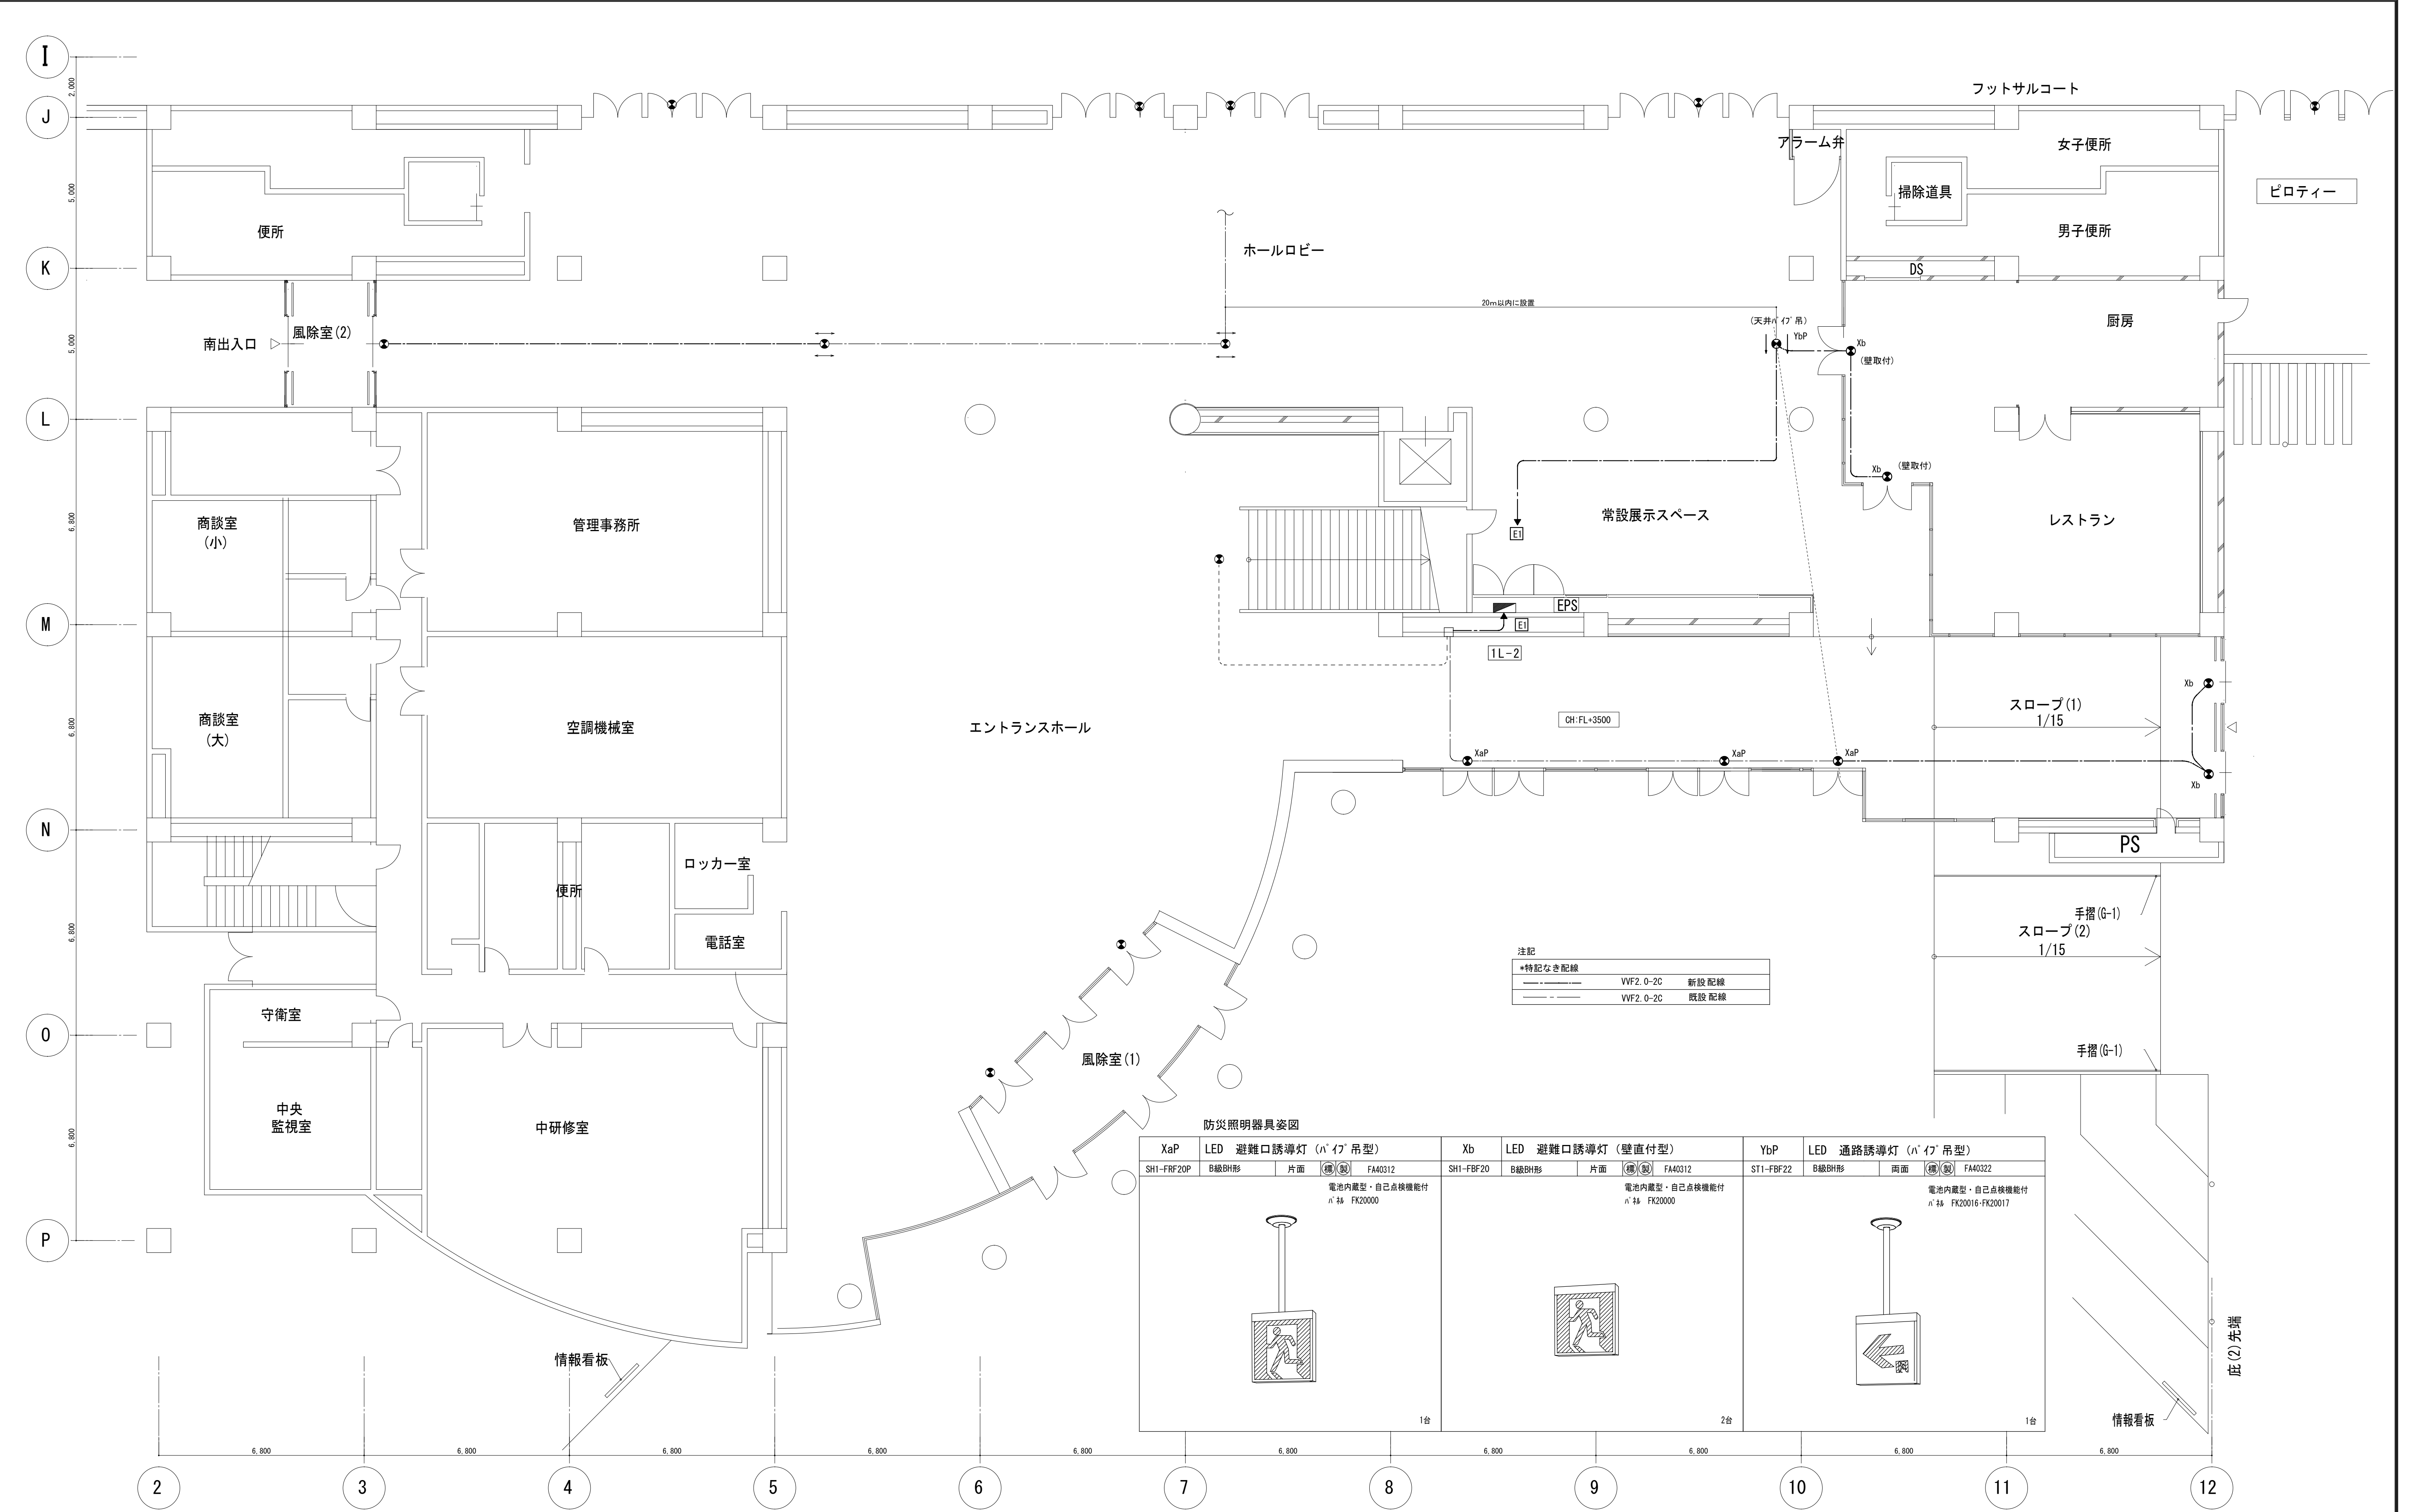

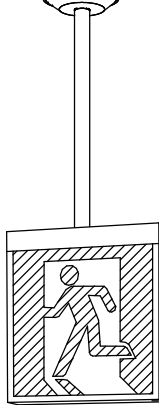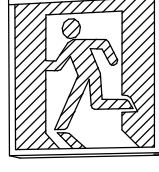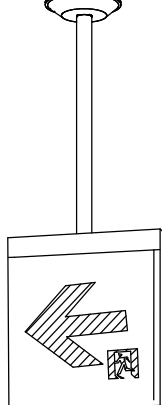防災照明器具姿図											
XaP		LED 避難口誘導灯（ﾊﾞｲﾌﾞ吊型）				Xb		LED 避難口誘導灯（壁直付型）			
SH1-FRF20P	B級BH形	片面	標(認)	FA40312	電池内蔵型・自己点検機能付 ﾊﾞｯﾃﾘｰ ｻﾞﾑ ｻﾞﾑ	SH1-FBF20	B級BH形	片面	標(認)	FA40312	電池内蔵型・自己点検機能付 ﾊﾞｯﾃﾘｰ ｻﾞﾑ ｻﾞﾑ
											
		1台						2台			
YbP		LED 通路誘導灯（ﾊﾞｲﾌﾞ吊型）									
ST1-FBF22	B級BH形	両面	標(認)	FA40322	電池内蔵型・自己点検機能付 ﾊﾞｯﾃﾘｰ ｻﾞﾑ ｻﾞﾑ						
											
		1台									

										縮尺 S : 1 / 100				
	備 考			製 図 平成29年 6 月 8 日		承認 年 月 日		注 文 先	津市 殿	件名 津市産業・スポーツセンター電気設備工事	現場代理人	監理技術者	担当者	作成者
	変更・訂正			:		:								
	△			:		:		納 入 先	津市 殿		既設棟設備 既設棟1階 誘導灯改修図			
	△			:		:					東邦・三重日信特定建設工事共同企業体			
	△			:		:								
										図番 E-0192				