








注 文 先	津市 殿	件名 津市産業・スポーツセンター電気設備工事 幹線・動力設備 プール2階 配管配線図	現場代理人	監理技術者	担当者	作成者
納 入 先	津市 殿					
		東邦・三重日信特定建設工事共同企業体	図番 E-044			

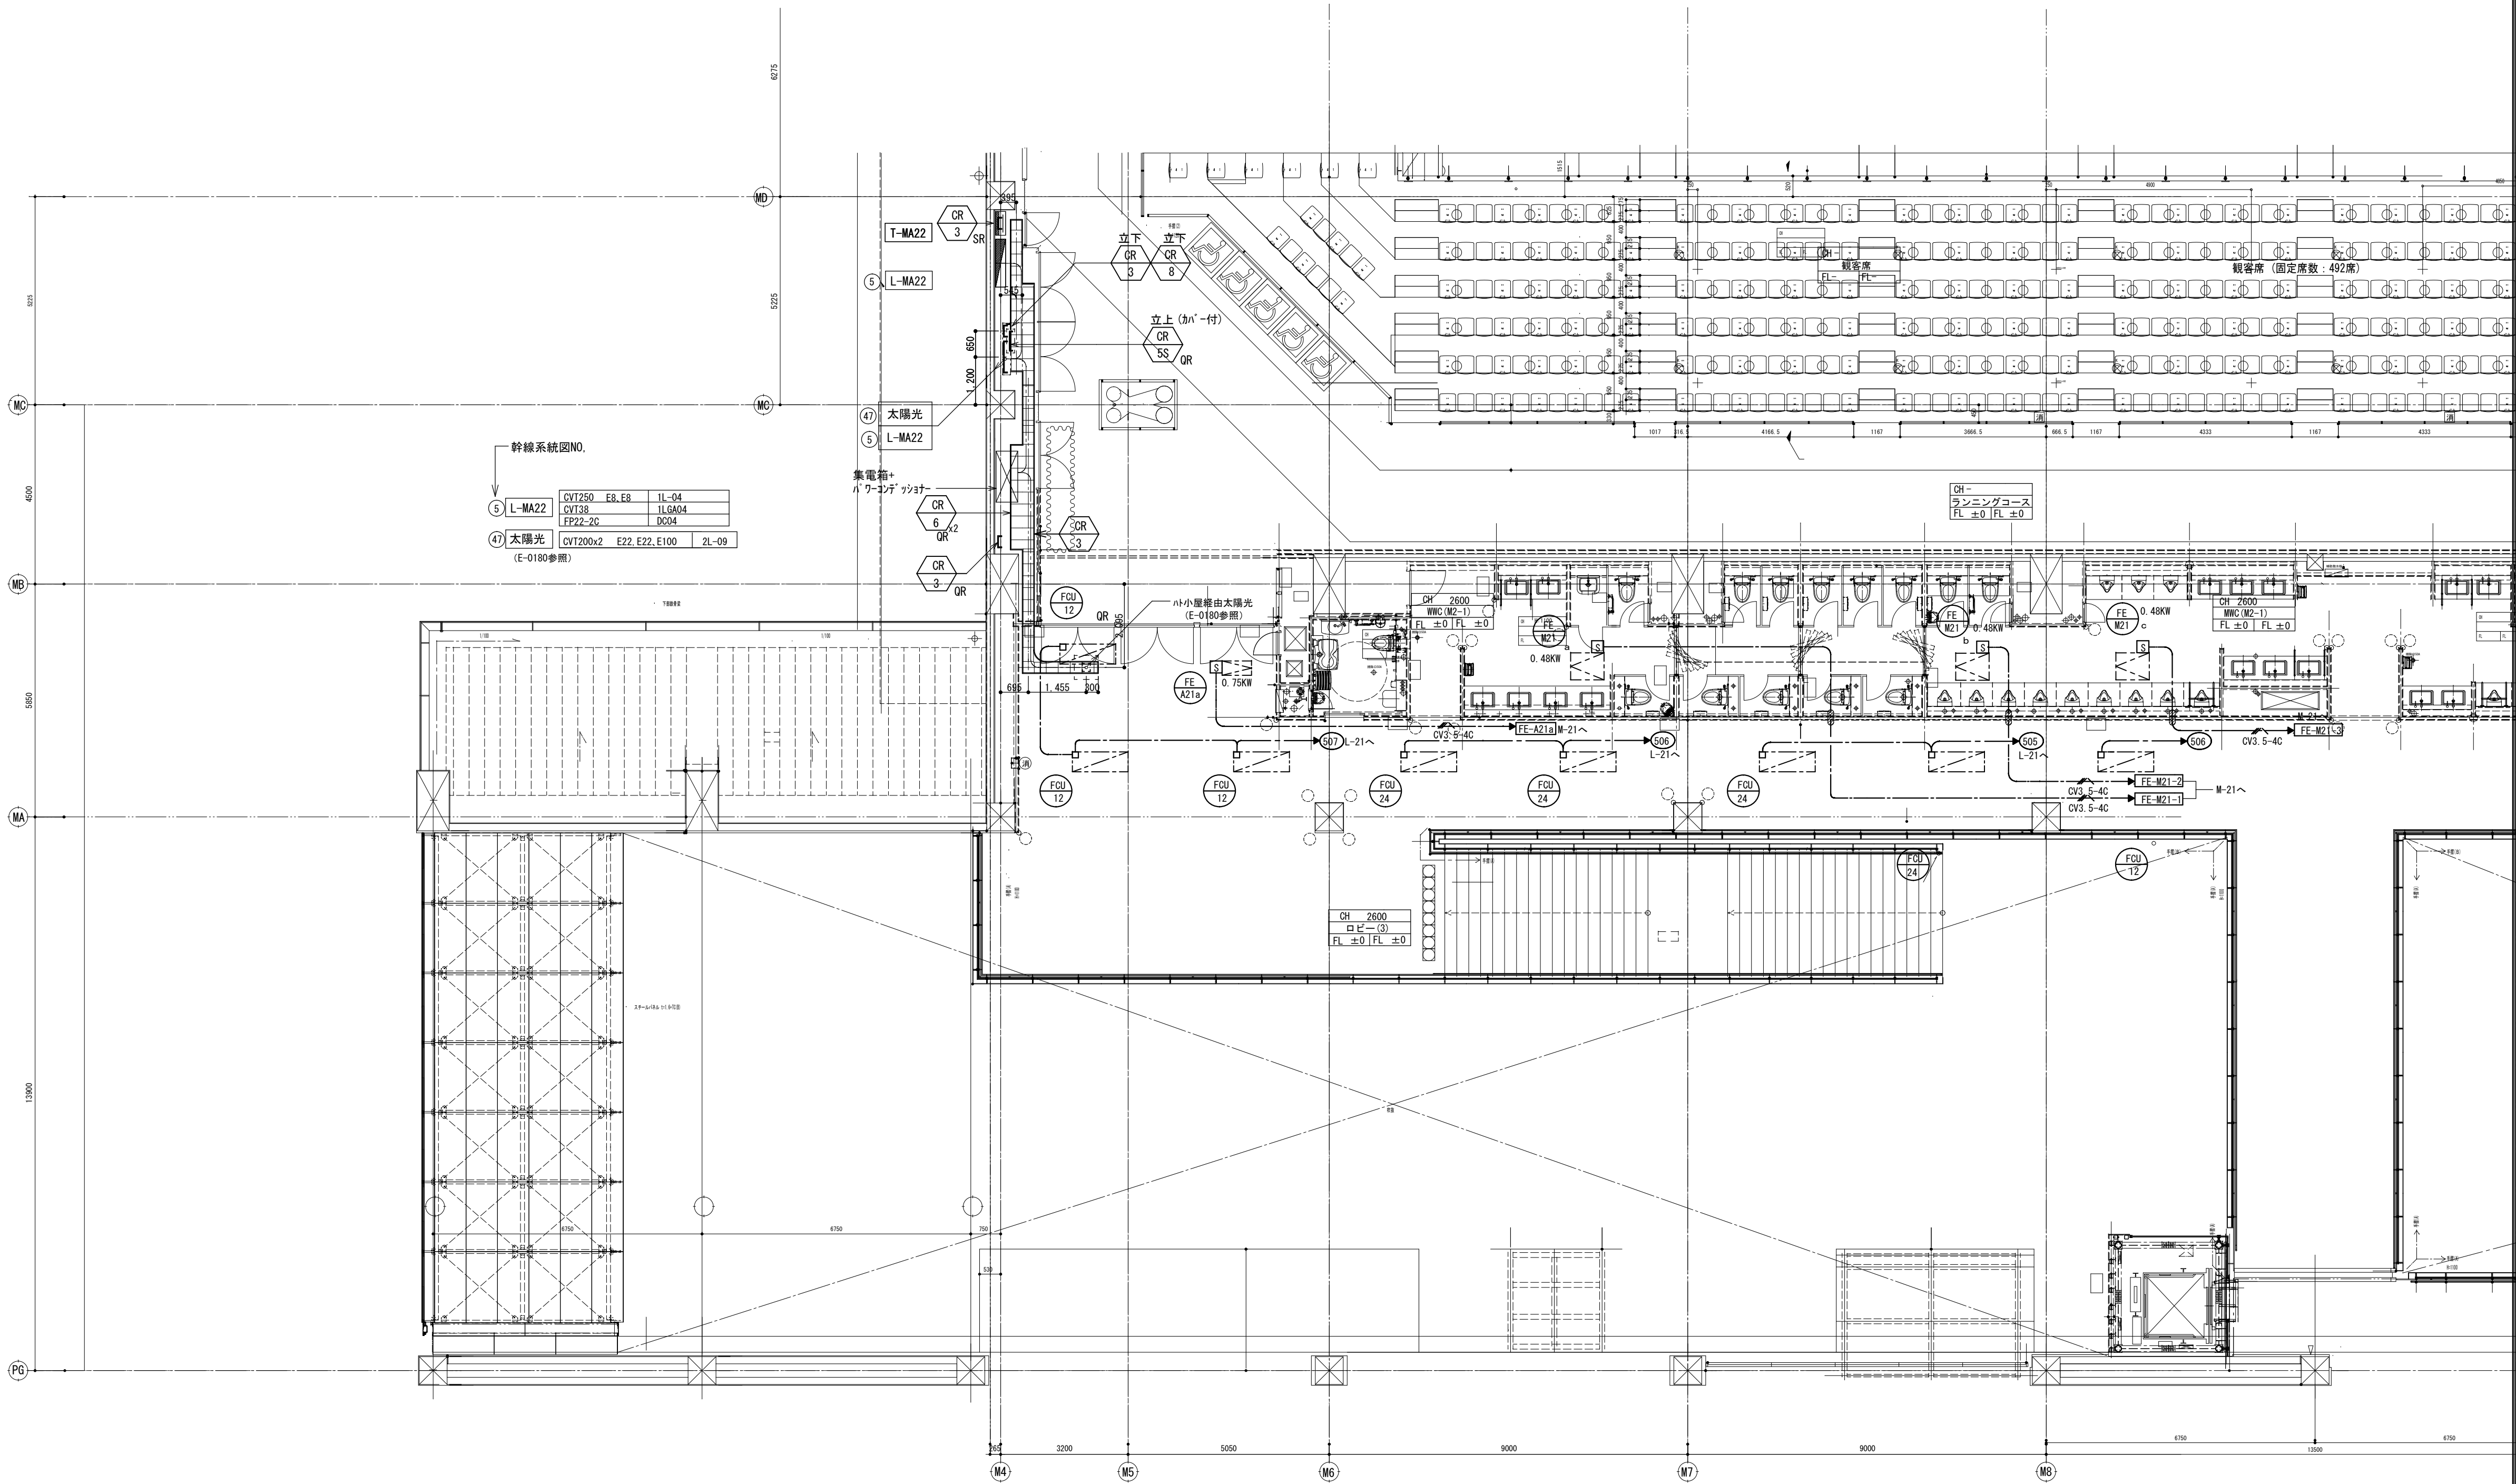



注) 1. 図中特記なき配管配線は下記による。		2. 回路符号は下記のとおりとする	
	VVF2 0-3C (PF22)		100V20A 単相動力回路 AC電源
	GPEV-S1 2-1P (PF16)		200V20A 単相動力回路 AC電源
			100V20A 単相動力回路 AC-SC電源
			200V20A 単相動力回路 AC-SC電源

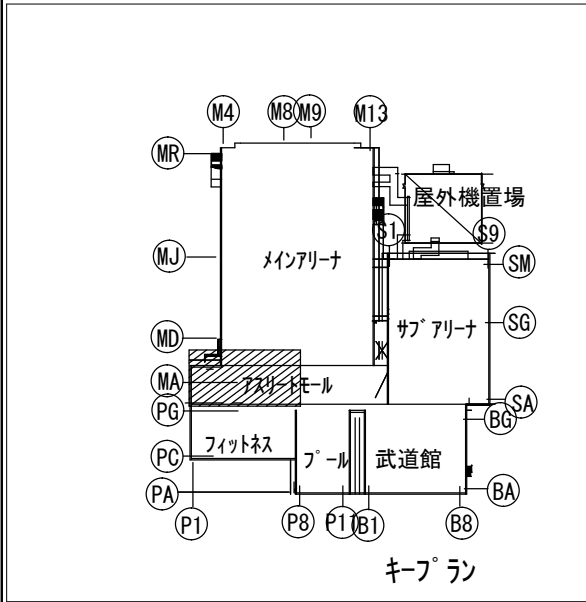


								縮尺 S : 1 / 100	
備 考		製 図 平成29年 6月14日		承認 年 月 日		注 文 先		津市 殿	
		変更・訂正				納 入 先		津市 殿	
								件名 津市産業・スポーツセンター電気設備工事	
								幹線・動力設備 7フロア2階 配管配線図その1	
								東邦・三重日信特定建設工事共同企業体	
								現場代理人 監理技術者 担当者 作成者	
								図番 E-045	

     注) 1. 図中特記なき配管配線サイズは下記による。		2. 回路符号は下記のとおりとする	
	VF2 0-30 (PF22)		100V20A 単相動力回路 AC電源
	GREV-S1 2-1P (PF16)		200V20A 単相動力回路 AC電源
			100V20A 単相動力回路 AC-GG電源
			200V20A 単相動力回路 AC-GG電源


ケーブル種類		幹線番号
⑧ L-MA24	CVT150 E8, E8	1L-06
	CVT38	1LGA06
	FP22-2C	DD06
⑨ L-21	CVT100x2 E14, E14	1L-09
	CVT38	1LGA08
	FP38-2C	DD07
⑭ M-21	CVT38 E5, E5, E5	2W-09

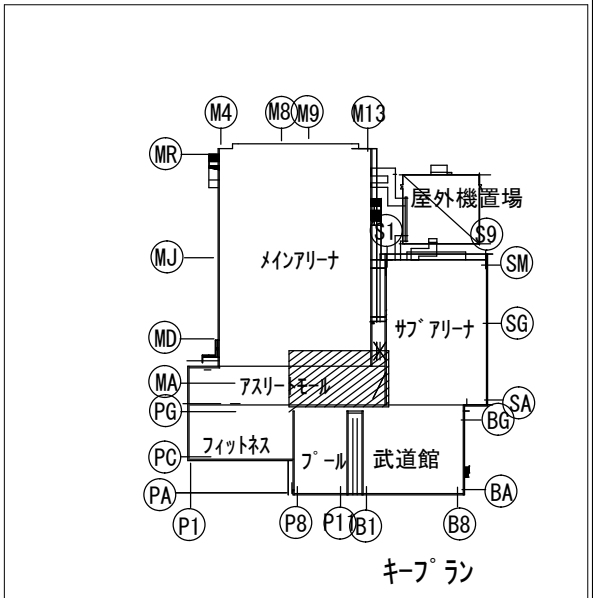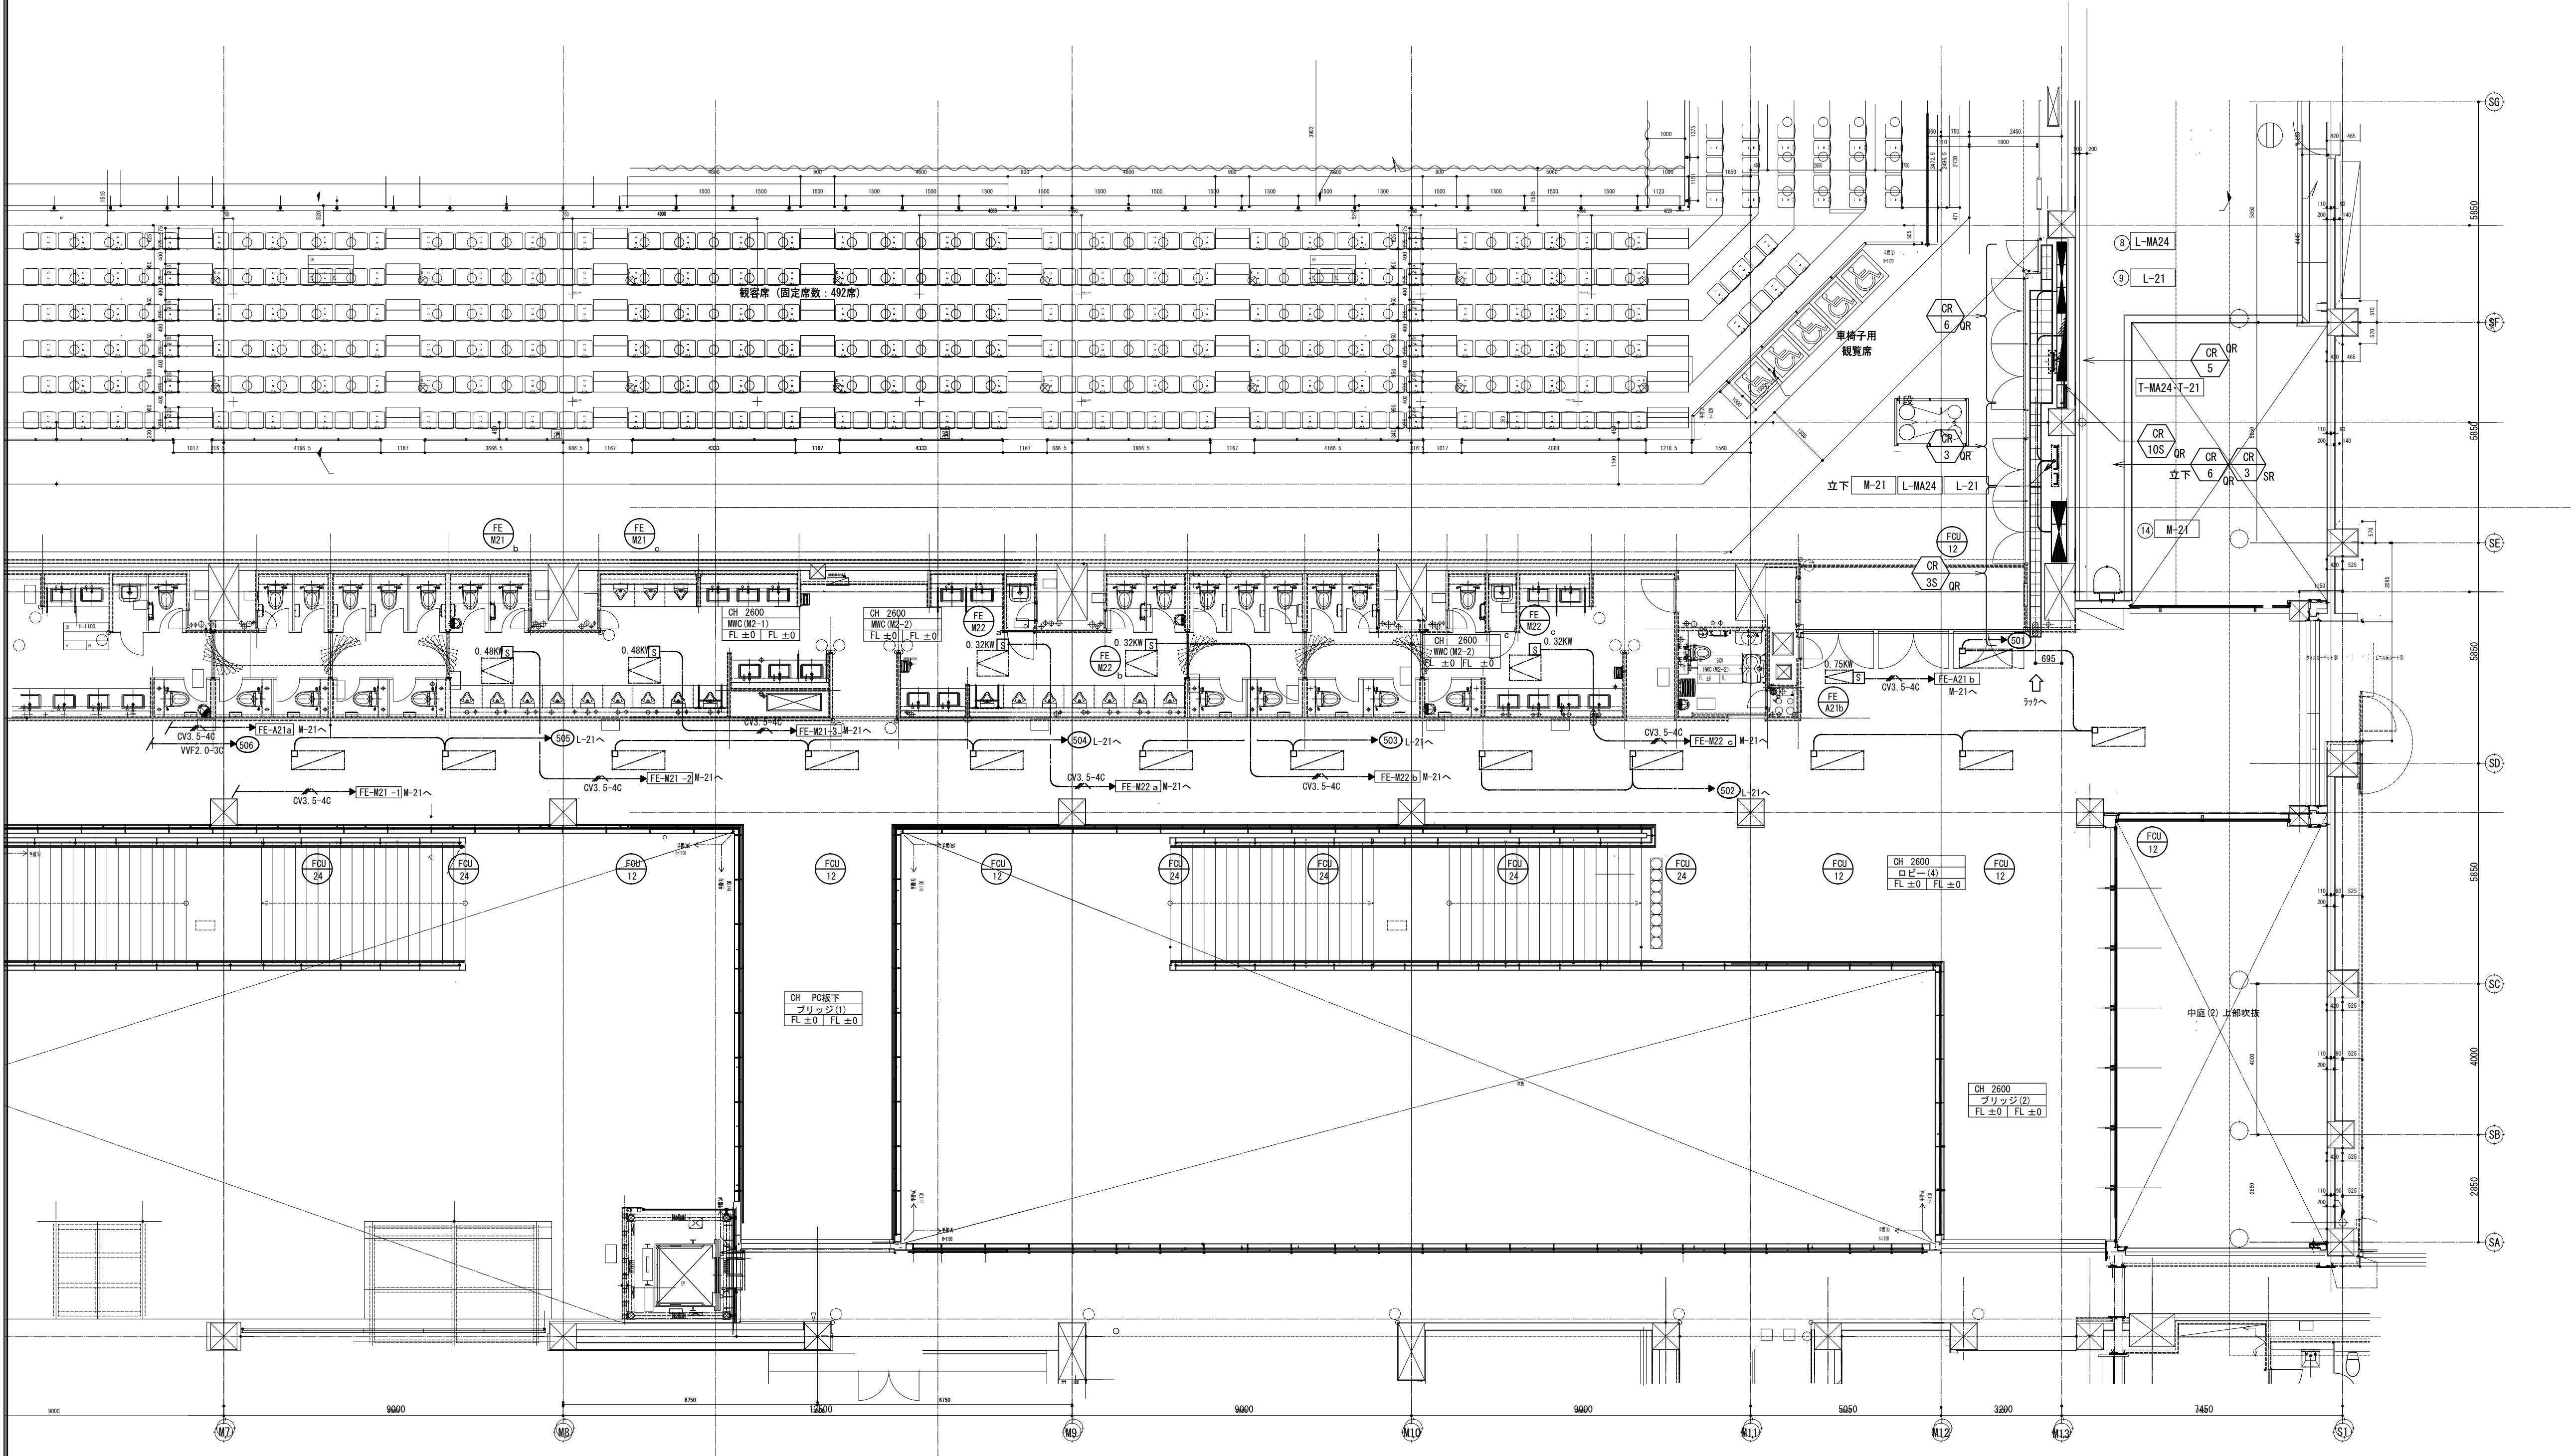

										縮尺 S : 1 / 100			
	備 考			製 図 平成29年 6月14日 承認 年 月 日		注 文 先	津市 殿	件名 津市産業・スポーツセンター電気設備工事 幹線・動力設備 7Fリフト用2階 配管配線図その2	現場代理人	監理技術者	担当者	作成者	
	変更・訂正												
	△					納 入 先	津市 殿	東邦・三重日信特定建設工事共同企業体	図番 E-046				
	△												
	△												

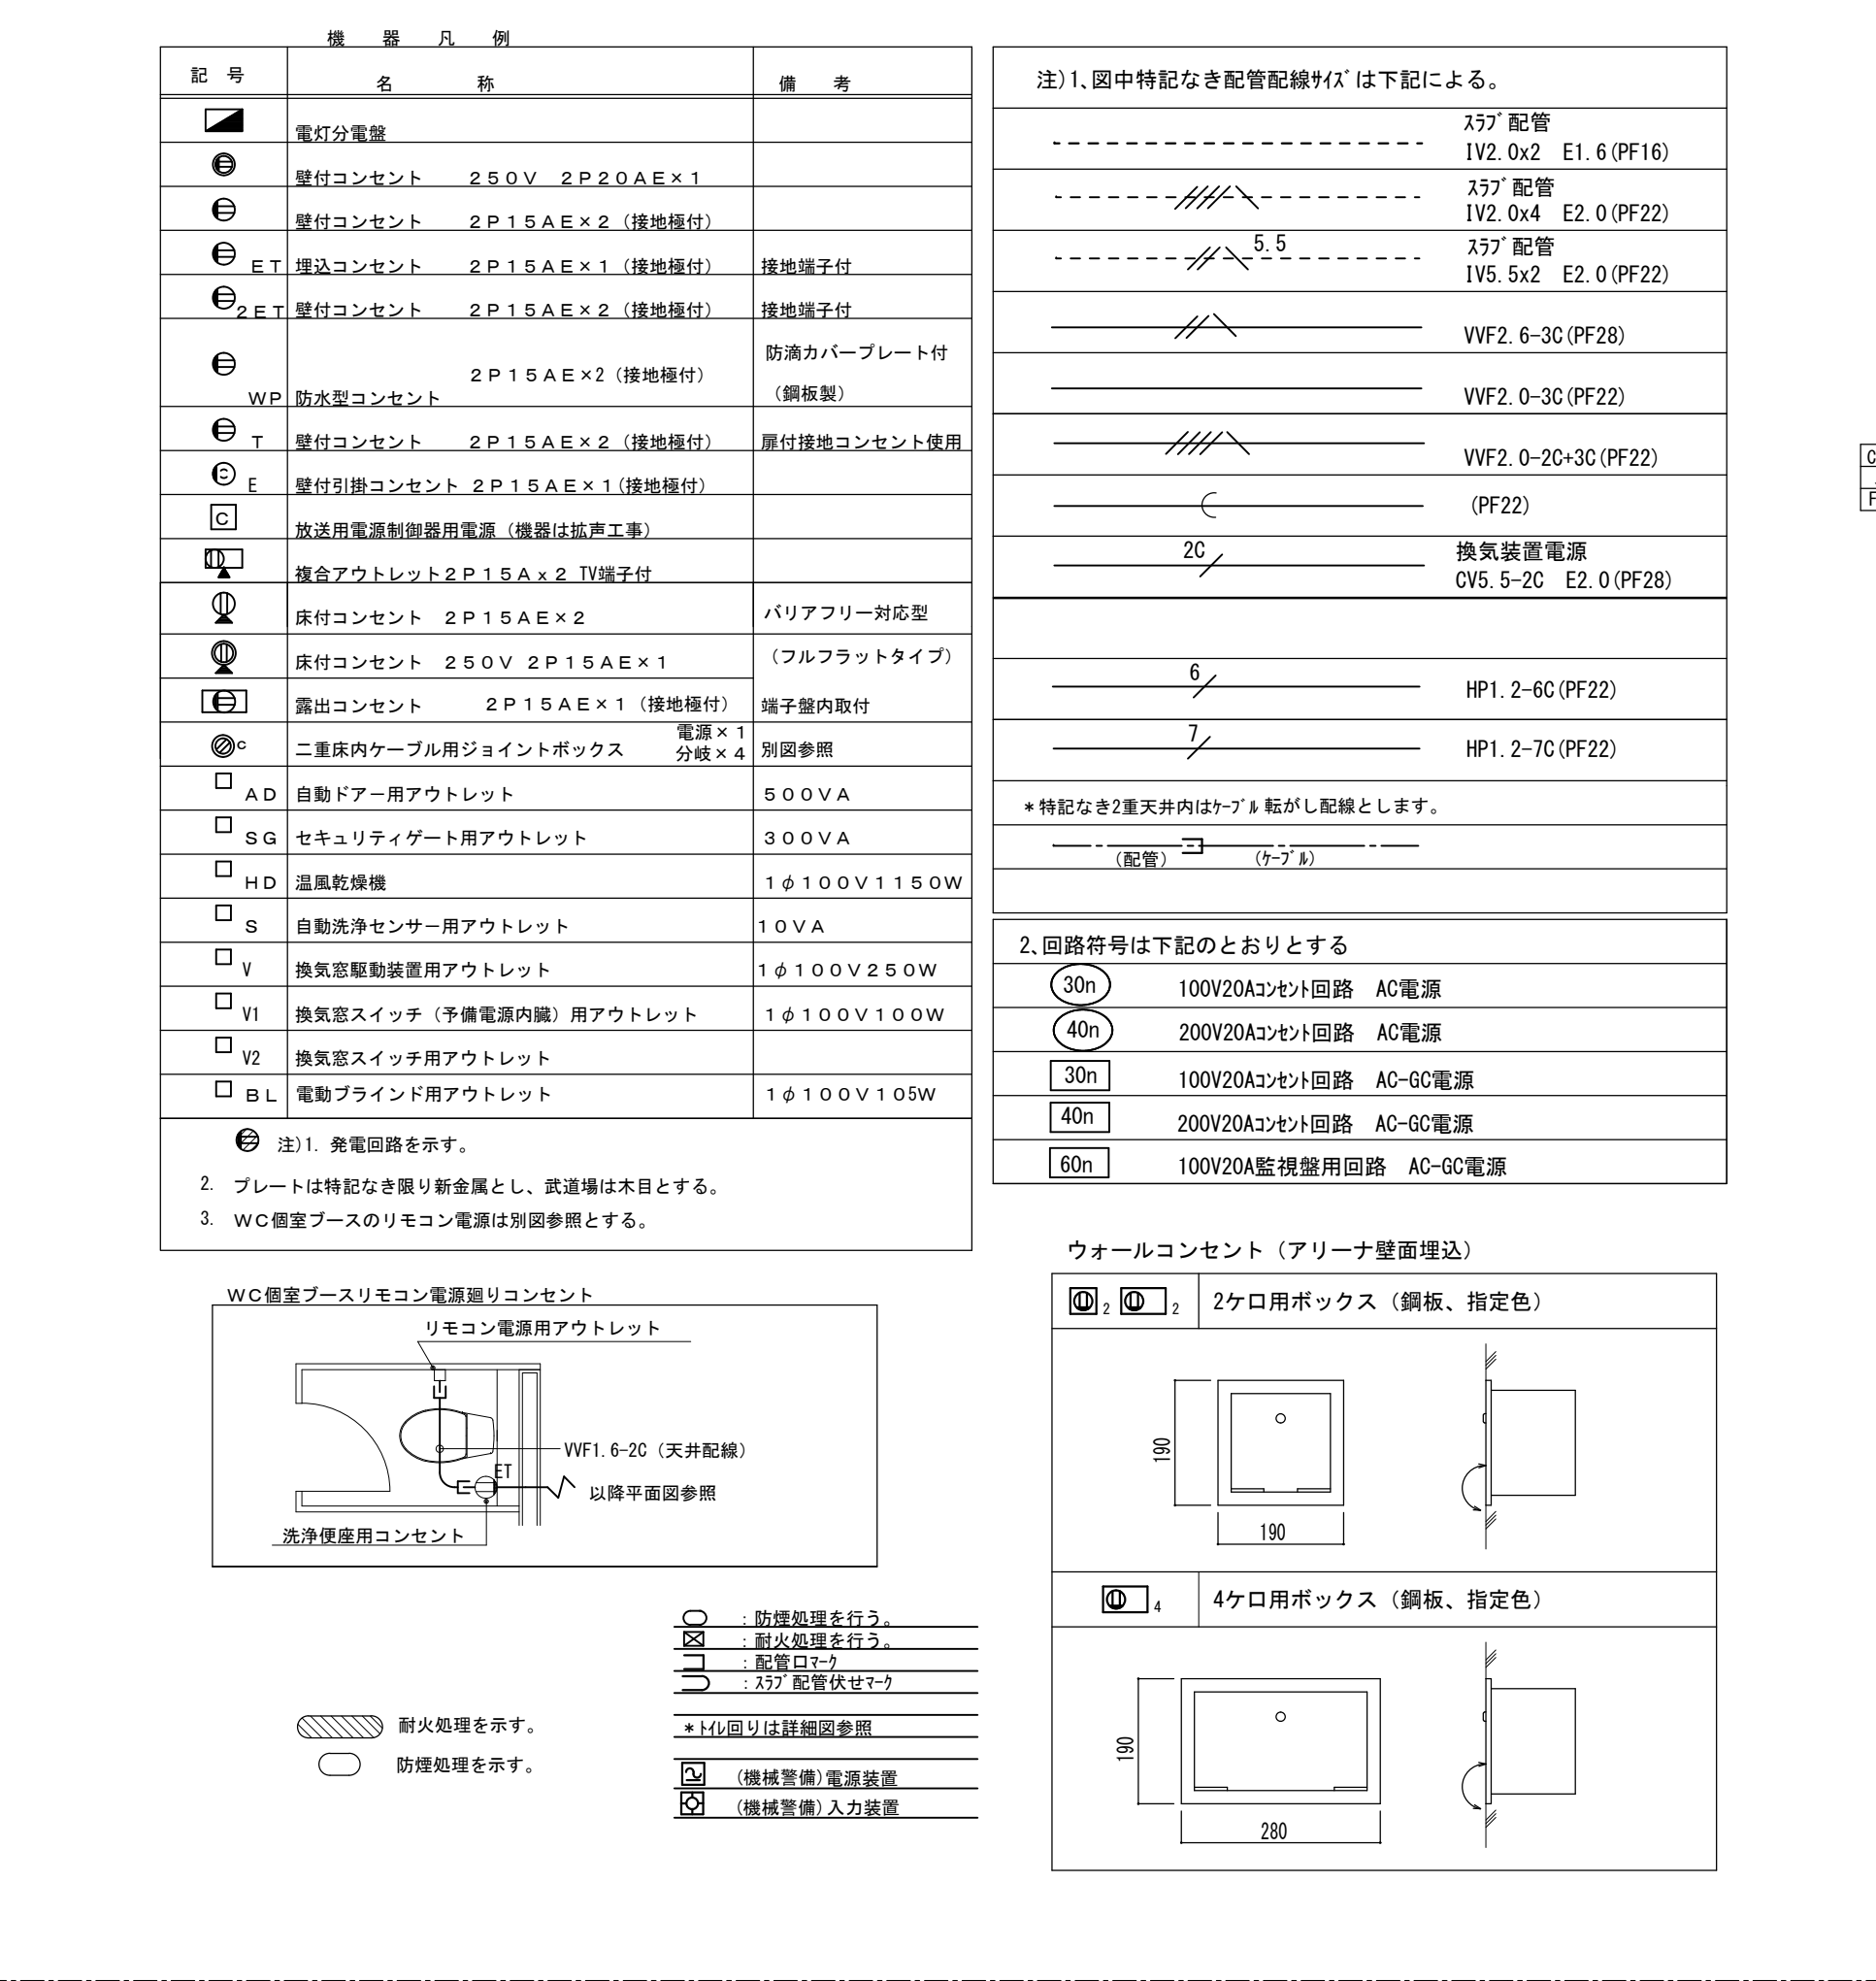

備 考	製 図 平成29年 6月14日	承認 年 月 日	注 文 先	津市 殿	件名 津市産業・林・センター電気設備工事 セント設備設備 マインリーナ1階 配管配線図 その1	現場代理人	監理技術者	担当者	作成者
	変更・訂正 : : :								
	② : : :		納 入 先	津市 殿	東邦・三重日信特定建設工事共同企業体	図番 E-047			
	③ : : :								
	④ : : :								

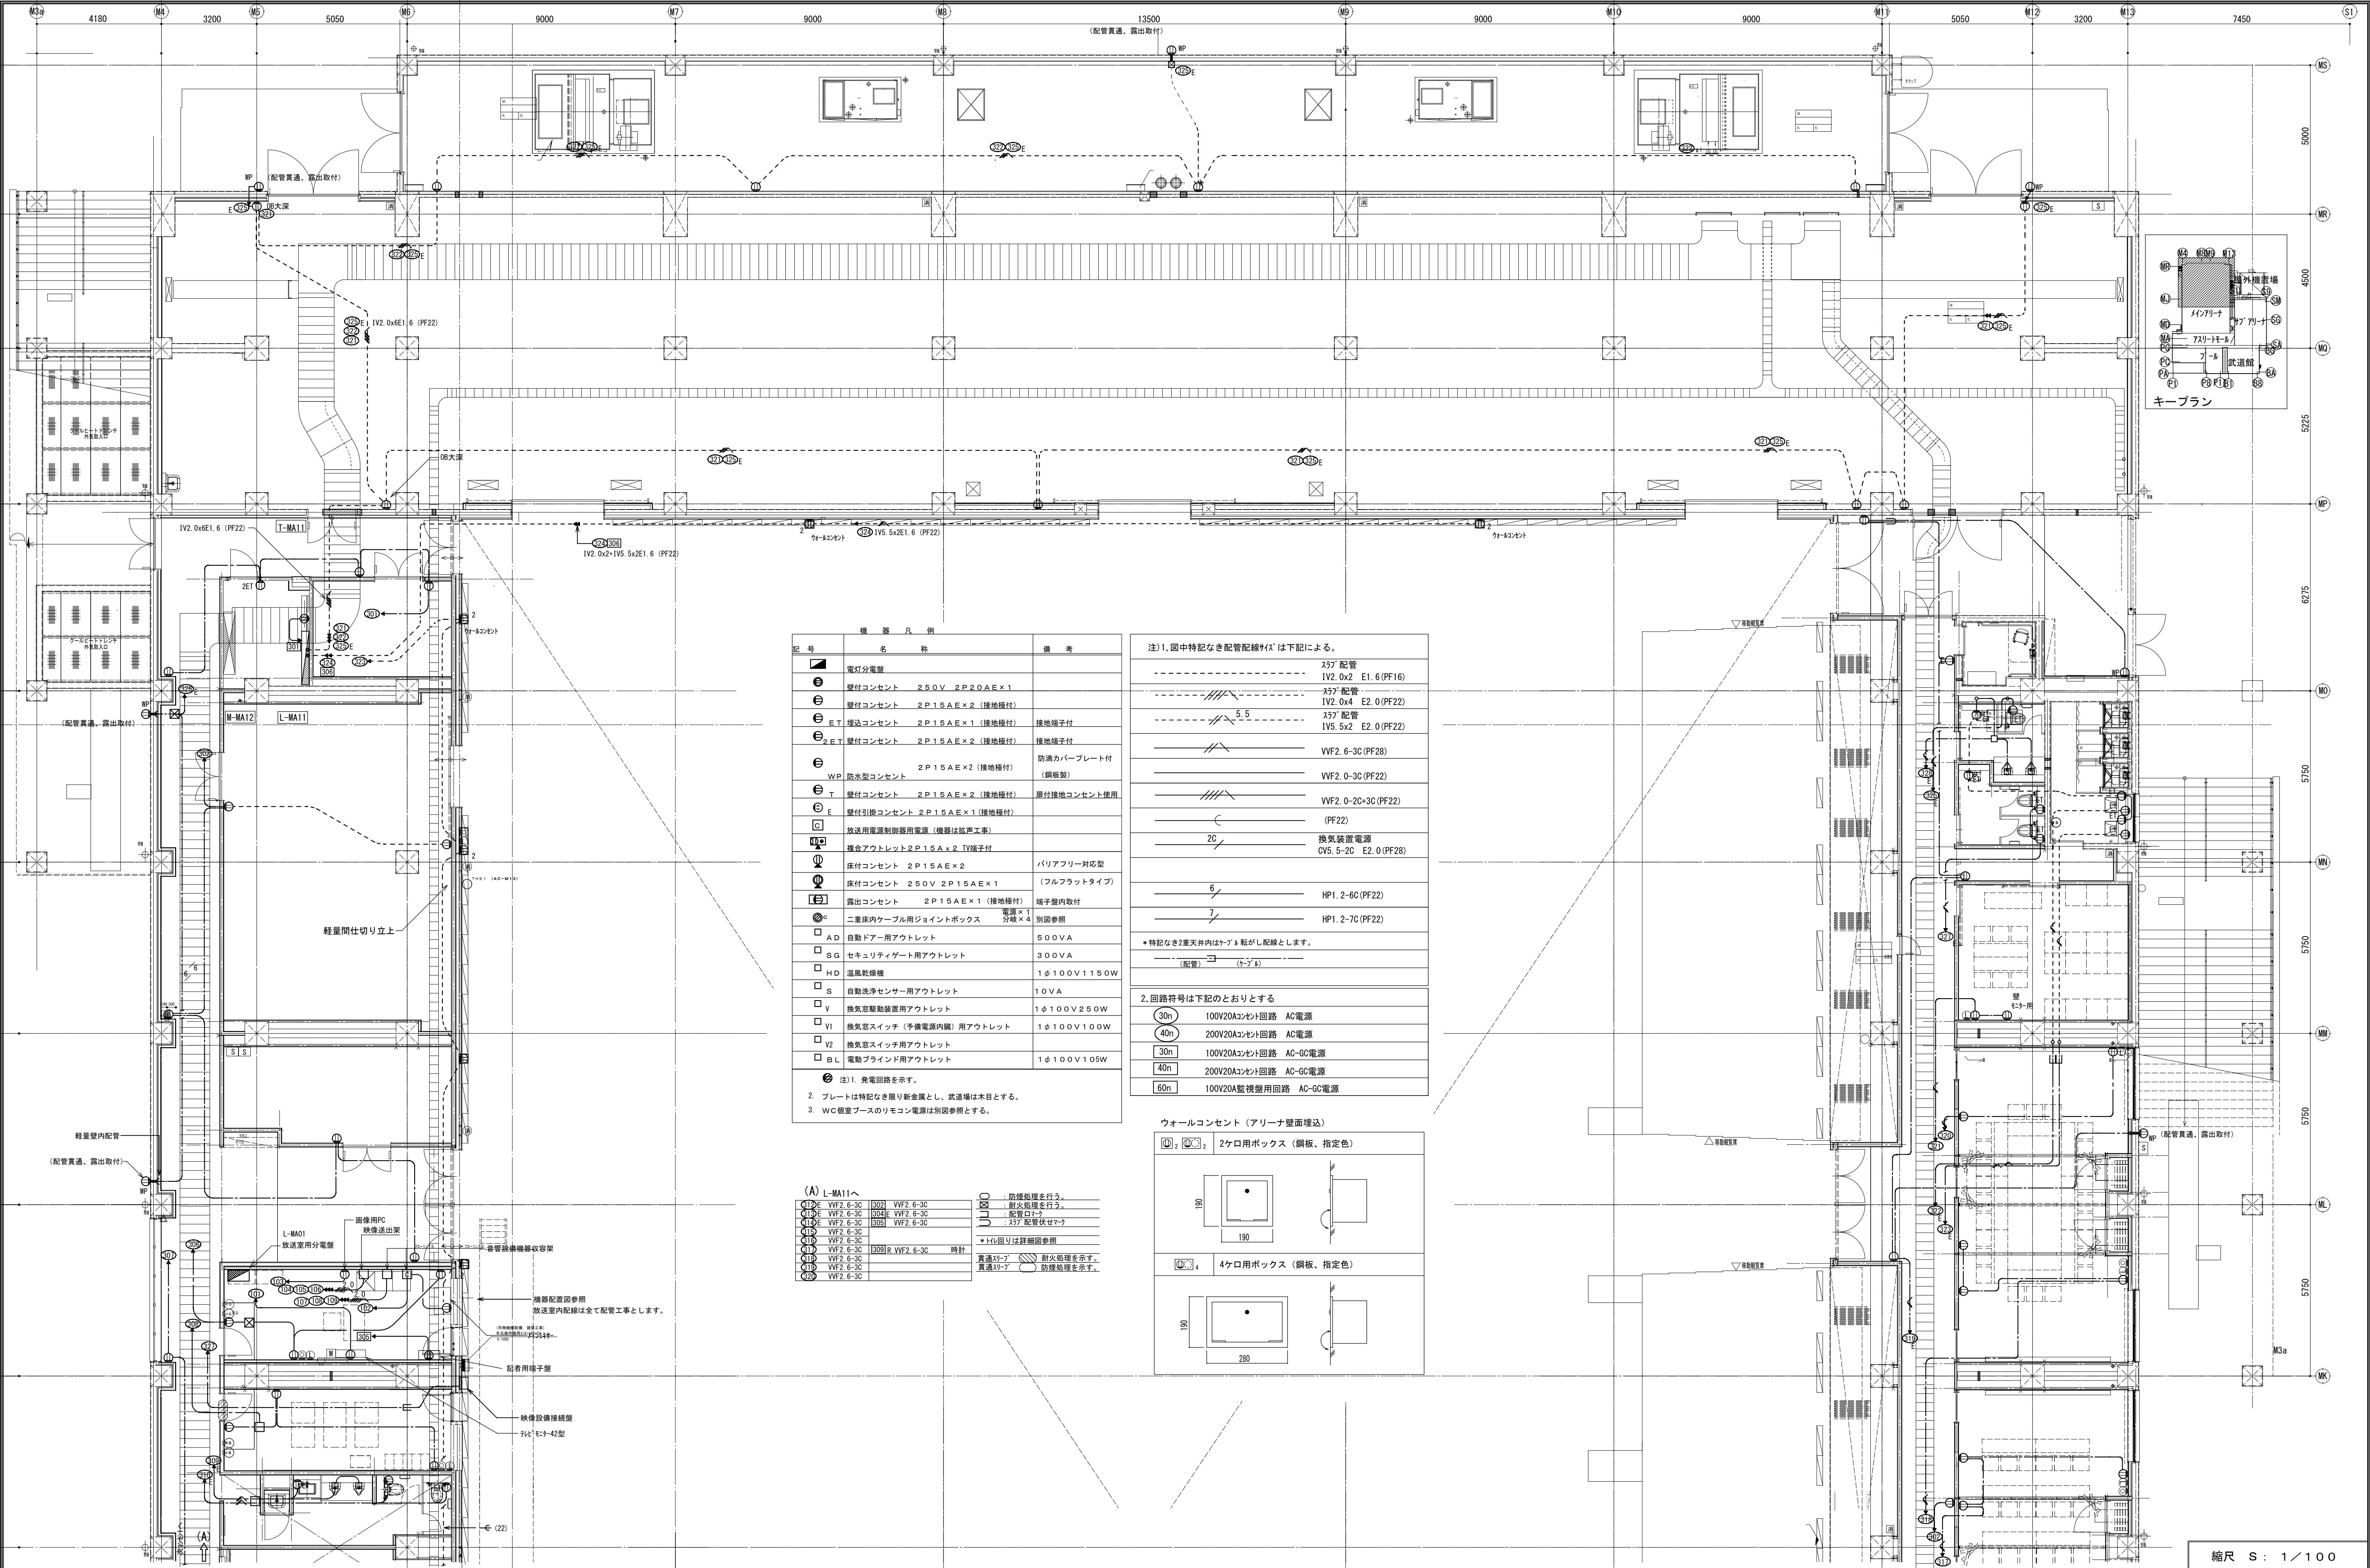

機 器 凡 例		
記 号	名 称	備 考
⚡	電灯分電盤	
E	壁付コンセント 250V 2P20A×1	
E	壁付コンセント 2P15A×2 (接地極付)	
E ET	増設コンセント 2P15A×2 (接地極付)	接地端子付
E ET	壁付コンセント 2P15A×2 (接地極付)	接地端子付
E	WP 防水型コンセント 2P15A×2 (接地極付)	防滴カバープレート付 (銅板製)
E T	壁付コンセント 2P15A×2 (接地極付)	屋付接地コンセント使用
E F	壁付引換コンセント 2P15A×1 (接地極付)	
Ⓜ	放送用電源制御器用電源 (機器は別参照)	
Ⓜ	複合アウトレット 2P15A×2 TV端子付	
Ⓜ	床付コンセント 2P15A×2	バリアフリー対応型 (フルフラットタイプ)
Ⓜ	床付コンセント 250V 2P15A×1	
E	露出コンセント 2P15A×1 (接地極付)	端子室内取付
Ⓜ	二重床内ケーブル用ジョイントボックス 電圧×1 分岐×4	別図参照
AD	自動ドア用アウトレット	500VA
SG	セキュリティゲート用アウトレット	300VA
HD	温風乾燥機	1φ100V1150W
S	自動洗浄センサー用アウトレット	10VA
V	換気窓自動装置用アウトレット	1φ100V250W
VI	換気窓スイッチ (予備電源内蔵) 用アウトレット	1φ100V100W
V2	換気窓スイッチ用アウトレット	
BL	電動ブラインド用アウトレット	1φ100V105W

注) 1. 発電回路を示す。
2. プレートは特記なき限り新金属とし、武道場は木目とする。
3. WC個室ブースのリモコン電源は別図参照とする。

注) 1. 図中特記なき配管配線サイズは下記による。	
----	A37 配管 IV2.0x2 E1.6 (PF16)
----	A37 配管 IV2.0x4 E2.0 (PF22)
----	A37 配管 IV5.5x2 E2.0 (PF22)
----	VVF2.6-3C (PF28)
----	VVF2.0-3C (PF22)
----	VVF2.0-20+3C (PF22)
----	(PF22)
----	換気装置電源 CV5.5-2C E2.0 (PF28)
----	HP1.2-6C (PF22)
----	HP1.2-7C (PF22)
★特記なき2重天井内はケーブルがし配線とします。	
----	(ケーブル)

2. 回路符号は下記のとおりとする	
30n	100V20A3セリ回路 AC電源
40n	200V20A3セリ回路 AC電源
30n	100V20A3セリ回路 AC-GG電源
40n	200V20A3セリ回路 AC-GG電源
60n	100V20A監視壁用回路 AC-GG電源

ウォールコンセント (アリーナ壁面埋込)	
Ⓜ 2	2ケロ用ボックス (銅板、指定色)
Ⓜ 4	4ケロ用ボックス (銅板、指定色)

(A) L-MA11へ	
Ⓜ 2	WF2.6-3C 302 VVF2.6-3C
Ⓜ 2	WF2.6-3C 304E VVF2.6-3C
Ⓜ 2	WF2.6-3C 305 VVF2.6-3C
Ⓜ 2	WF2.6-3C
Ⓜ 2	WF2.6-3C
Ⓜ 2	WF2.6-3C
Ⓜ 2	WF2.6-3C 302R VVF2.6-3C 時計
Ⓜ 2	WF2.6-3C
Ⓜ 2	WF2.6-3C
Ⓜ 2	WF2.6-3C

○ 防塵処理を行う。
○ 耐火処理を行う。
○ 配管ローラ
○ A37 配管伏せセリ
★ト化回りは詳細図参照
貫通21-2 耐火処理を示す。
貫通21-2 防塵処理を示す。

備 考		製 国平成29年 6月14日	承認 年 月 日	注 文 先	津 市 股	件 名 津市産業・スポーツセンター電気設備工事	現場代理人	監視技術者	担当者	作成者
		変更・訂正				コンセント設備 マインアリーナ1階 配管配線図その2				
						東邦・三重日信特定建設工事共同企業体	図番	E-048		

注) ②  ③ 発電回路を示す。

2 フレームは特記なき限り新金属とし、武蔵堀は木目とする。

3 WC留付・入付の配電は別図参照とする。

4 壁付、壁掛形の機器等の取付高さは図面に記載のない場合は原則として凡例取付高さによる。

5 特記なきボックス区分は天井内入は四深ボックス、位置ボックスは中四浅ボックスとする。

機器配管・寸法は総合図による。




—— 鉄骨リブを示す  躯体リブを示す

—— 防火区画を示す

注1 図中特記なき配管配線は下記による。

コメント	
————	IV2.0 x2 E1.6(PF16)
-----	IV2.0 x2 E1.6(PF16)
- - - - -	IV2.0 x4 E2.0(PF22)
~~~~~	IV2.0 x6 E2.0(PF22)
~~~~~ 5.5	IV5.5 x2 E2.0(PF22)
-----	WF2.6 -30 (ころがし)
~~~~~ 2.6	WF5.6 -30 (ころがし)

間仕切り配管内はP管にて保護すること

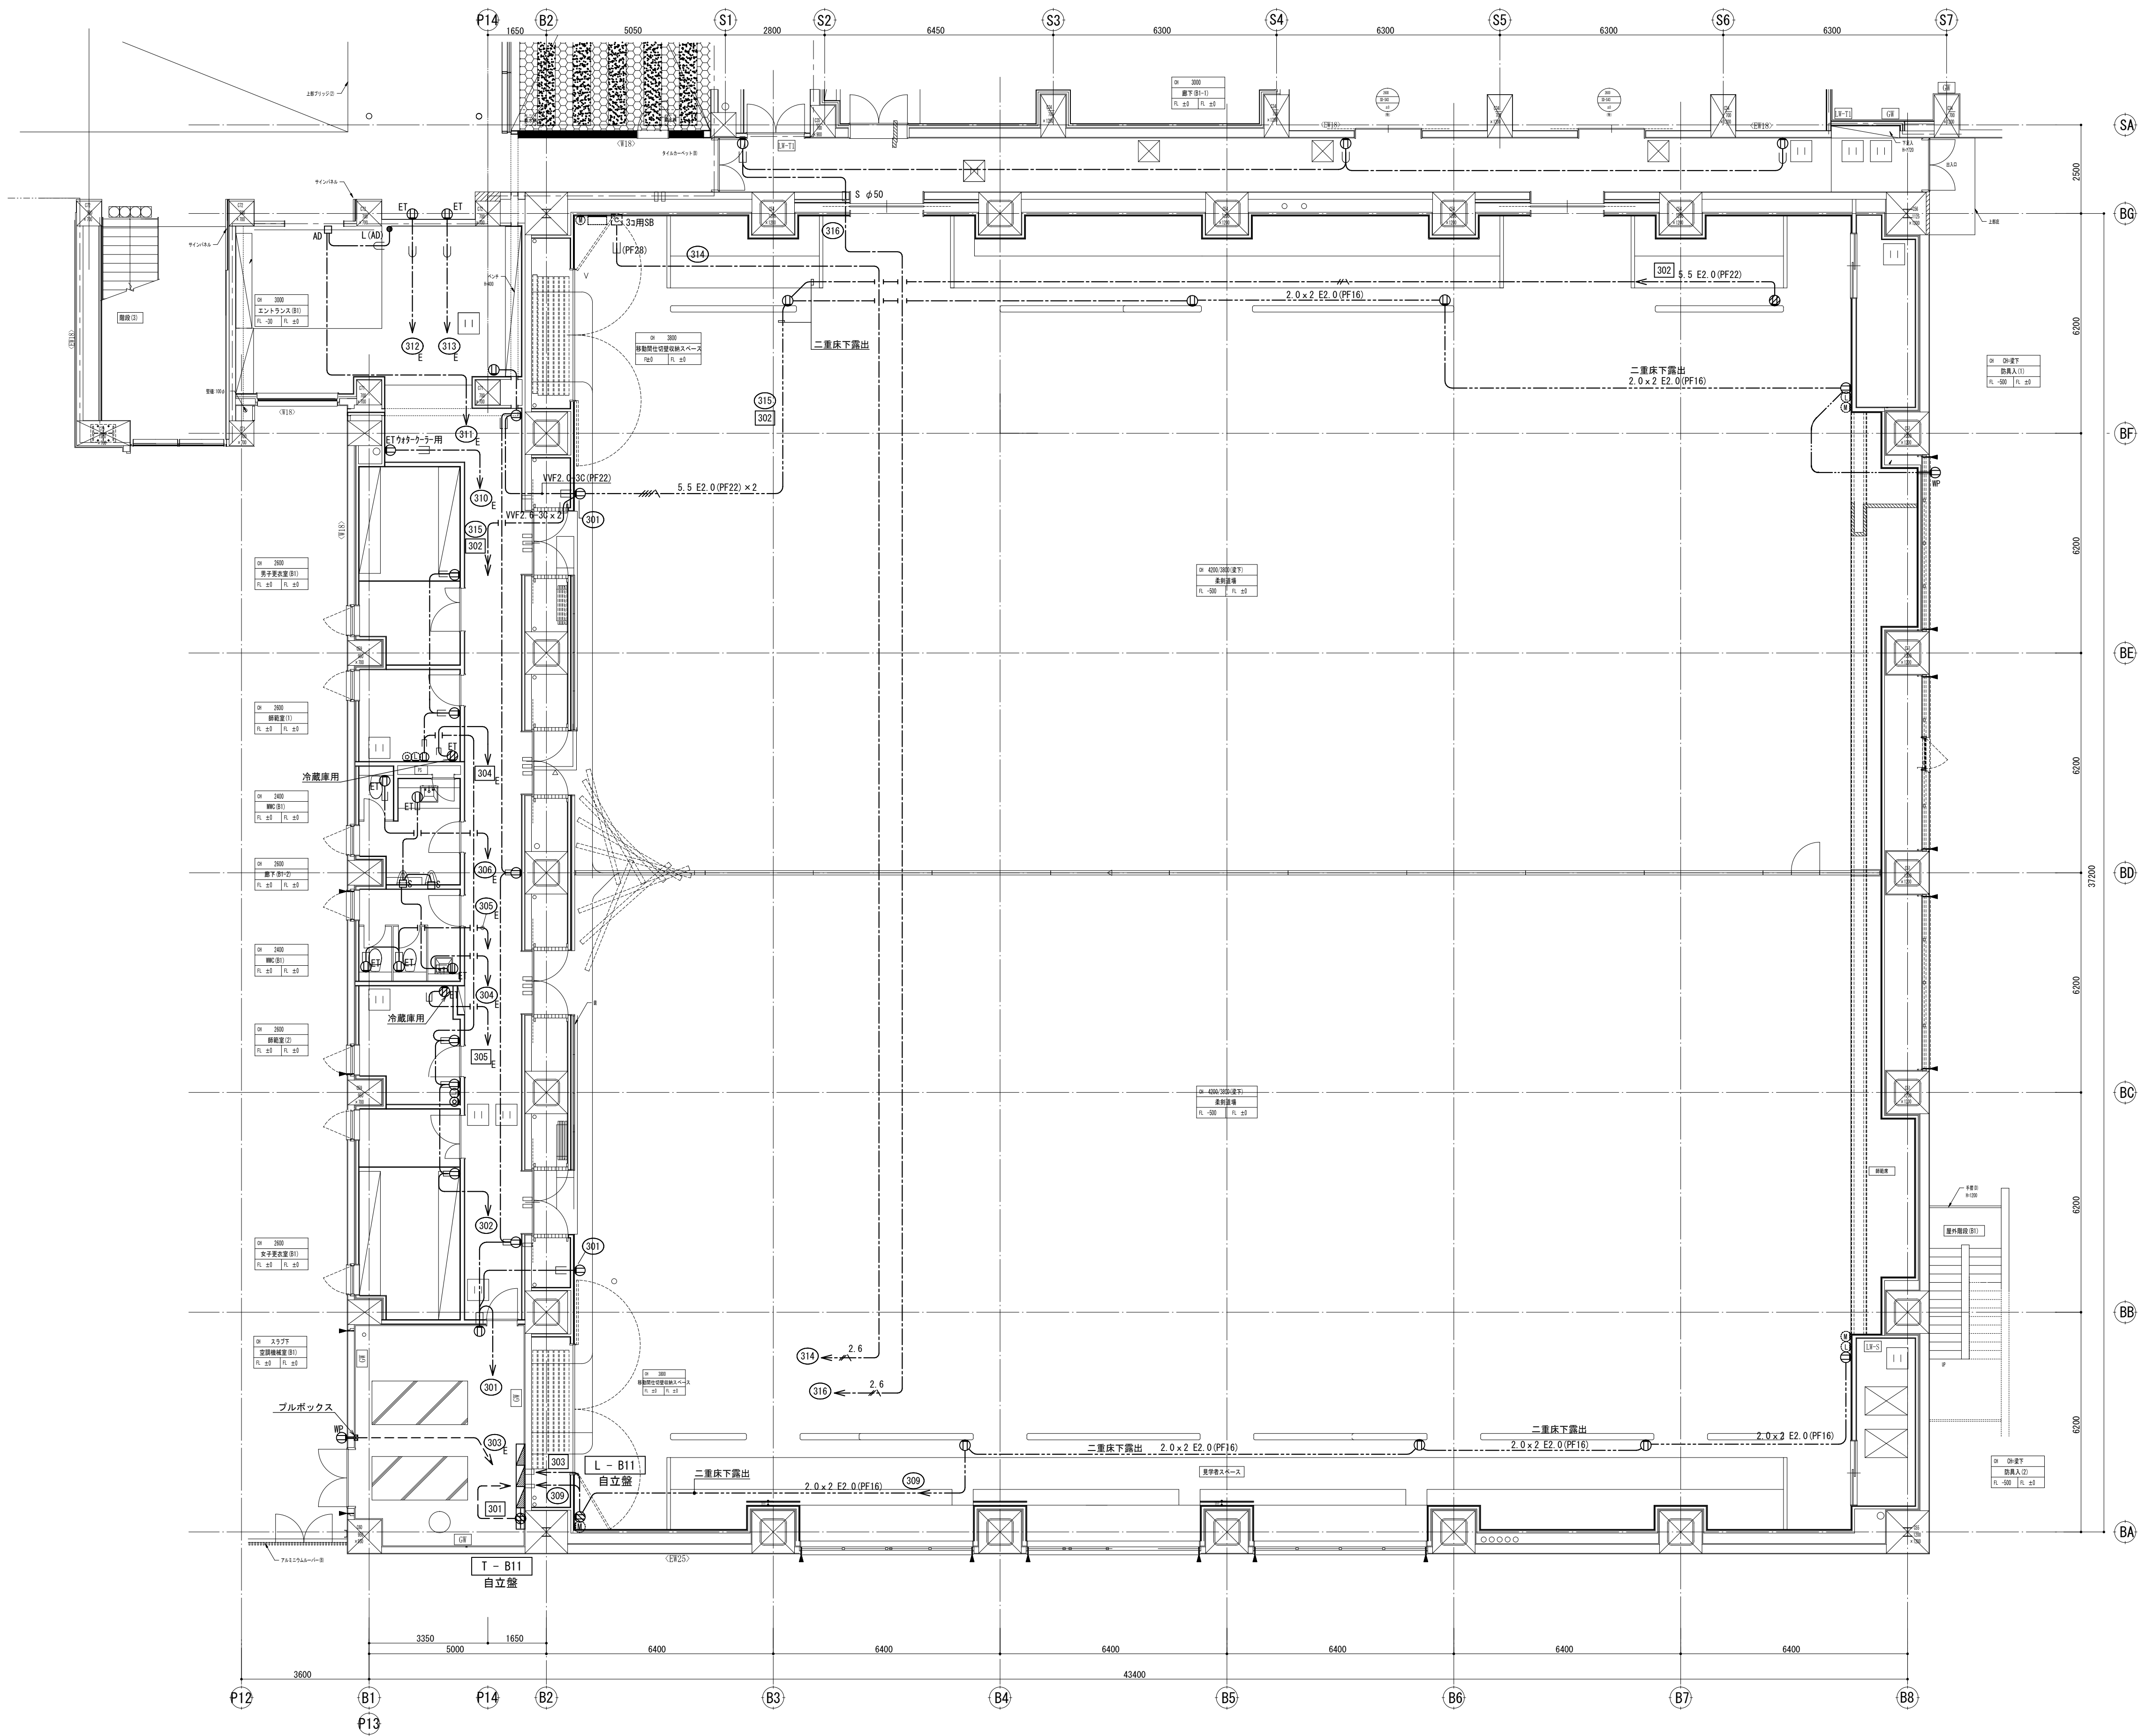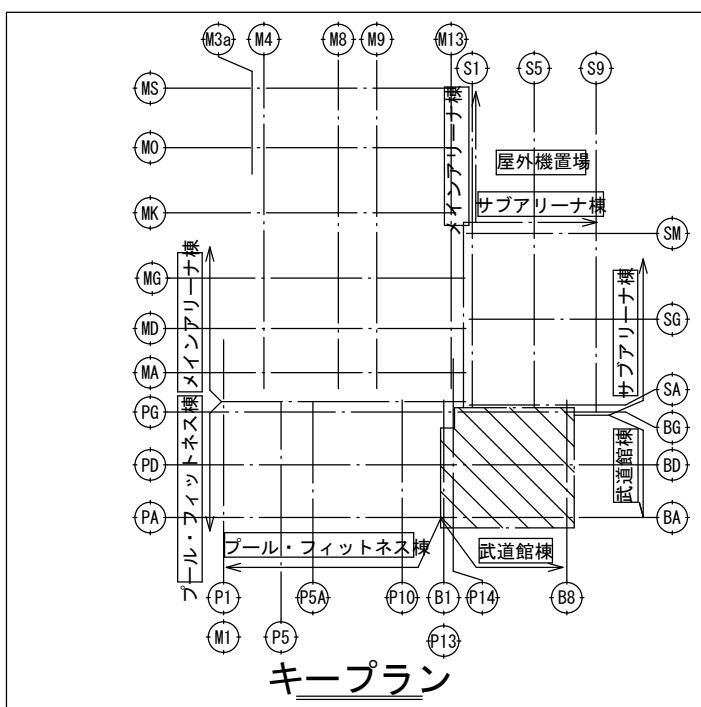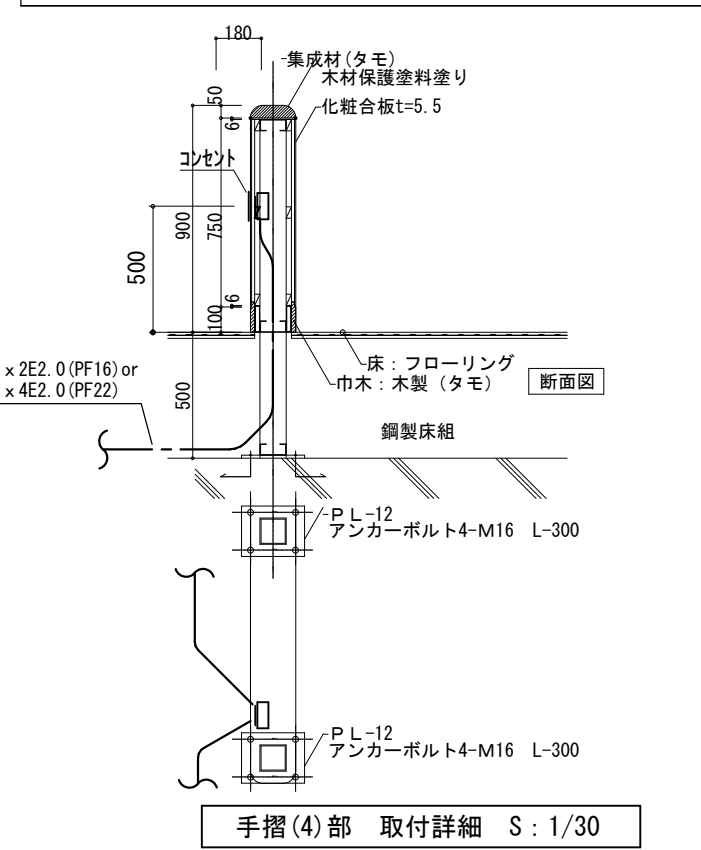

備 考	製 図 平成 2 9 年    6 月 1 4 日	承認 年   月   日	注 文 先	津 市 殿	件名    津市産業・スポーツセンター電気設備工事	現場代理人	監理技術者	担当者	作成者
	変更・訂正                    :        :        :								
	<u>2</u> :        :        :	納 入 先	津 市 殿	コメント設備 武道館 1 階    配管配線図					
	<u>3</u> :        :        :								
	<u>4</u> :        :        :			東邦・三重日信特定建設工事共同企業体	図番                                        E-050				

防災複合受信機盤	監視カメラ盤
非常放送アンプ架	セキュリティー盤
ガス遮断弁制御盤	誘導灯信号装置
警報盤	トイレ呼び出し
照明制御盤	電気時計
中央監視システム制御盤	インターホン
情報制御盤	太陽光発電関係

・ コンセント				
1. 図中特記なき配管線符号は下記による。				
----	IV2. 0 × 2	E1. 6 (PF22)	-----	VVF2. 0-3C (PF22)
---  ---	IV2. 0 × 4	E2. 0 (PF22)	---  ---	VVF2. 6-3C (PF22)
---  ---	IV2. 0 × 6	E2. 0 (PF22)	-----	VVF2. 0-3C (E25)
---  ---	空配管 (PF22)			

・ 空配管には呼び線を挿入すること	・ 間仕切内はPF管にて保護すること
・ 但しメインアリーナ、サブアリーナの高天井を除く二重天井内は ケーブルころがし配線とする。	

・露出配管の塗装は 確認中*****

2.回路符号は下記のとおりとする

30p	100V20Aコンセント回路 AC電源	30p	100V20Aコンセント回路 AC-6C電源
-----	---------------------	-----	------------------------

10	200V/50Hz 三相四线制 10 千瓦	10	200V/50Hz 三相四线制 10 千瓦
----	-----------------------	----	-----------------------

40n	200V20A外回路 AC電源	40n	200V20A外回路 AC-DC電源

	60n	100V20A監視盤用回路 AC-DC電源
--	-----	-----------------------

 発電回路を示す。

3. 防火区画貫通部は耐火処理（国土交通省認定工法）を施す。

(  ) 假面書通朝野山加理部公(玉山、附錄)

(  ) 区画貫通部耐久処理部分 (耐久、防塵)


4、( —— —— ) 図示は電源供給（分電盤）区分を示す。

5、デジタル時計のリモコンは各エリア照明液晶スイッチにてON/OFFとする。




6. 機器凡例及び図面中に特記高さは下記による

記号	名 称	備 考	床面からの取付高さ (mm)
	電灯分電盤		EP5詳細図参照
	床コンセント 2P15AE×2	0B119×54 大丸 ⁴ φ ⁴ ・φ89	
	床コンセント	0B119×54 大丸 ⁴ φ ⁴ ・φ89	
	テレビ 床面直下200 ⁴ 付		
	壁付コンセント 250V 2P15AE×1	小判 ⁴ φ ⁴	(一般) 300
	壁付コンセント 2P15AE×2 (接地極付)	小判 ⁴ φ ⁴	(一般) 300
	埋込コンセント 2P15AE×1 (接地極・接地端子付)	小判 ⁴ φ ⁴	(一般) 300
	壁付コンセント 2P15AE×2 (接地極・接地端子付)	小判 ⁴ φ ⁴	(一般) 300
	防湿型コンセント 2P15AE×2 (接地極付)	小判 ⁴ φ ⁴ 防滴プレート付	(一般) 300
	壁付 扉付コンセント 2P15AE×2 (接地極付)	小判 ⁴ φ ⁴	(一般) 300
	壁付 引換コンセント 2P15AE×1 (接地極付)	小判 ⁴ φ ⁴	(一般) 300
	放送用電源制御器用電源 (機器は拡張工事)	3ヶ用スライド ⁴ ツクサ	(一般) 300
	露出コンセント 2P15AE×1 (接地極付)	端子盤内取付	
	工区案内ケーブル用ジョイントボックス	電箱×1 分岐×4	別図参照
	自動 doors 用アウトレット	500V A	
	温風乾燥機	1φ100V1150W	
	自動洗浄センサー用アウトレット	100V A	

7、 ハーネス・ヨイントホークス(4分岐)+ハーネスクラフ付OAクラブ  
2P15AE付〜4、抜け止め(ケーブ13m、フック付)

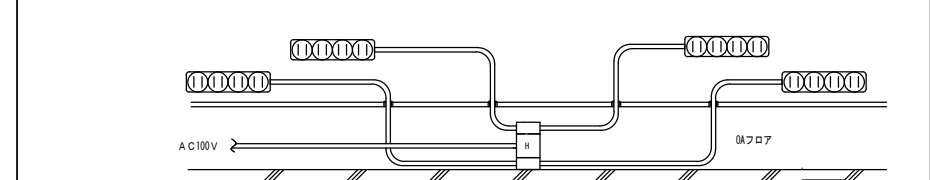


8、	HWC個室フ-シリコン電源廻リコンセント	シリコン電源用7カトリット
----	----------------------	---------------

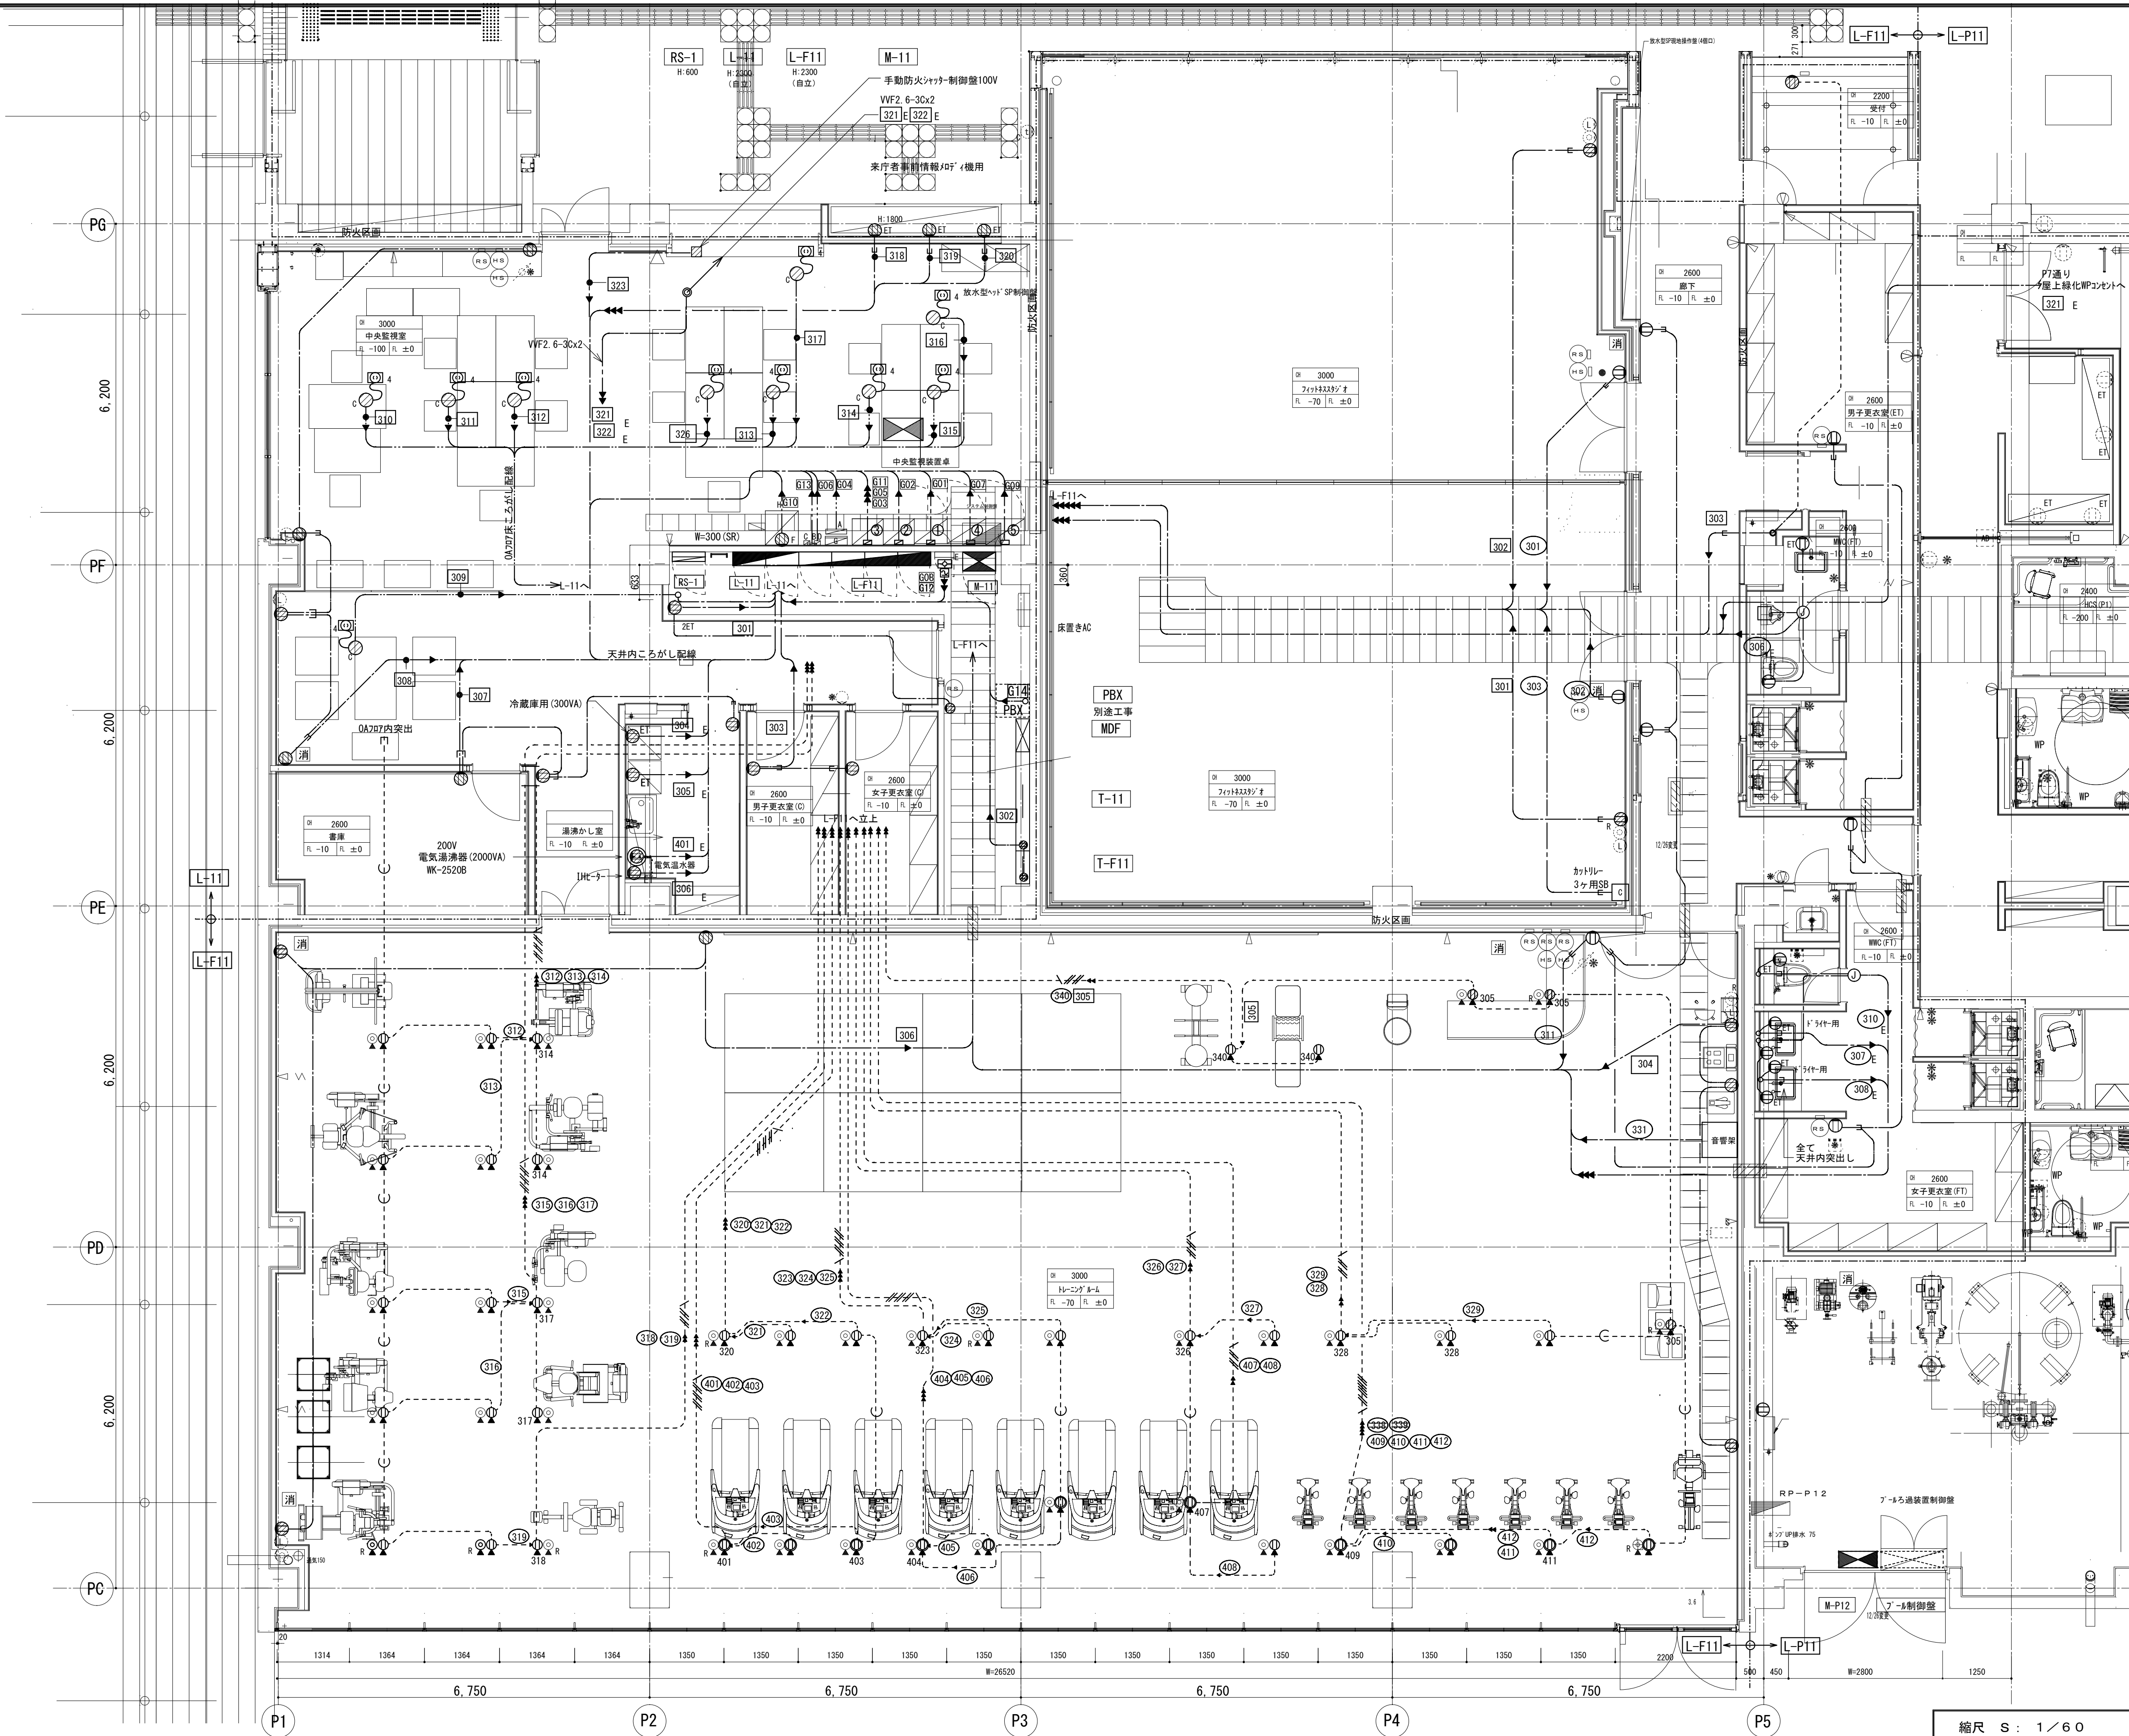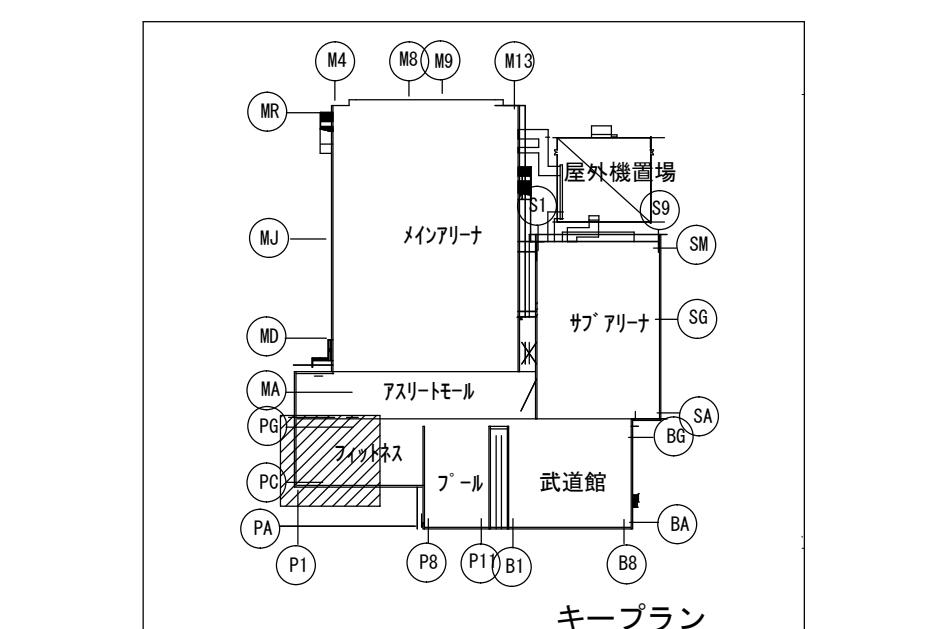
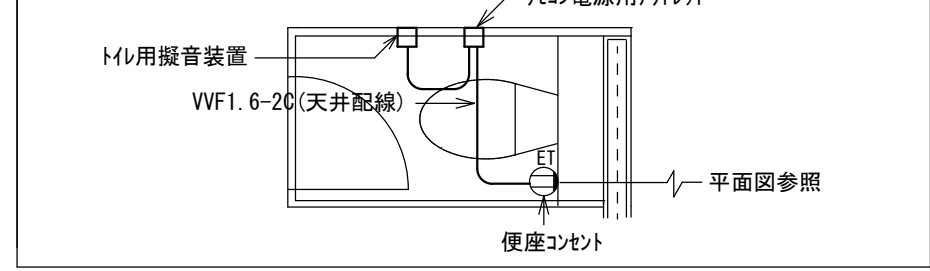


縮尺 S : 1 / 60


備 考	製 図 平成 29 年 6 月 14 日	承認 年 月 日	注 文 先	津市 殿	件名 津市産業・スポーツセンター電気設備工事 コンセント設備 プールフロア1階 配管配線図その1	現場代理人	監理技術者	担当者	作成者
	変更・訂正 : : :								
	 : : :		納 入 先	津市 殿	東邦・三重日信特定建設工事共同企業体	図番 E-051			
	 : : :								

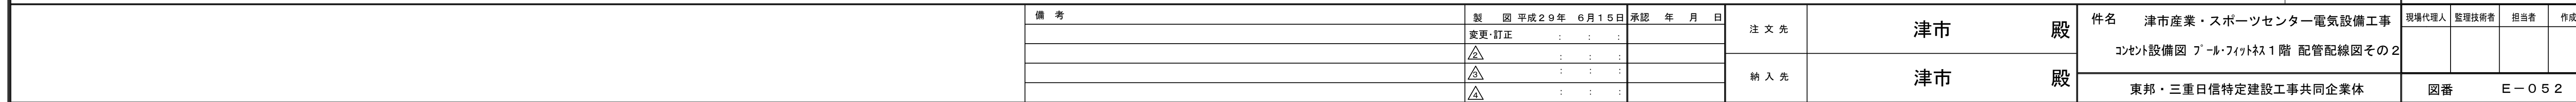

注) 1. 図中特記なき配管配線は下記による。  
----- IV2 0x2 E1.6 (PF16)  
----- IV2 0x3 (PF16)  
----- IV2 0x3 E1.6 (PF16)  
----- IV2 0x4 E2.0 (PF22)  
----- IV2 0x6 E2.0 (PF22)  
----- IV5 5x2 E2.0 (PF16)  
2. 回路符号は下記のとおりとする  
②0n 100V20Aコンセント回路 AC電源  
④0n 200V20Aコンセント回路 AC電源  
③0n 100V20Aコンセント回路 AC-GND電源  
④0n 200V20Aコンセント回路 AC-GND電源  
⑥0n 100V20A監視用回路 AC-GND電源  
3. 図中器具取付高さはH:mmはHFLmmを示す。  
4. プール・サウナは床暖房に付き注意すること。

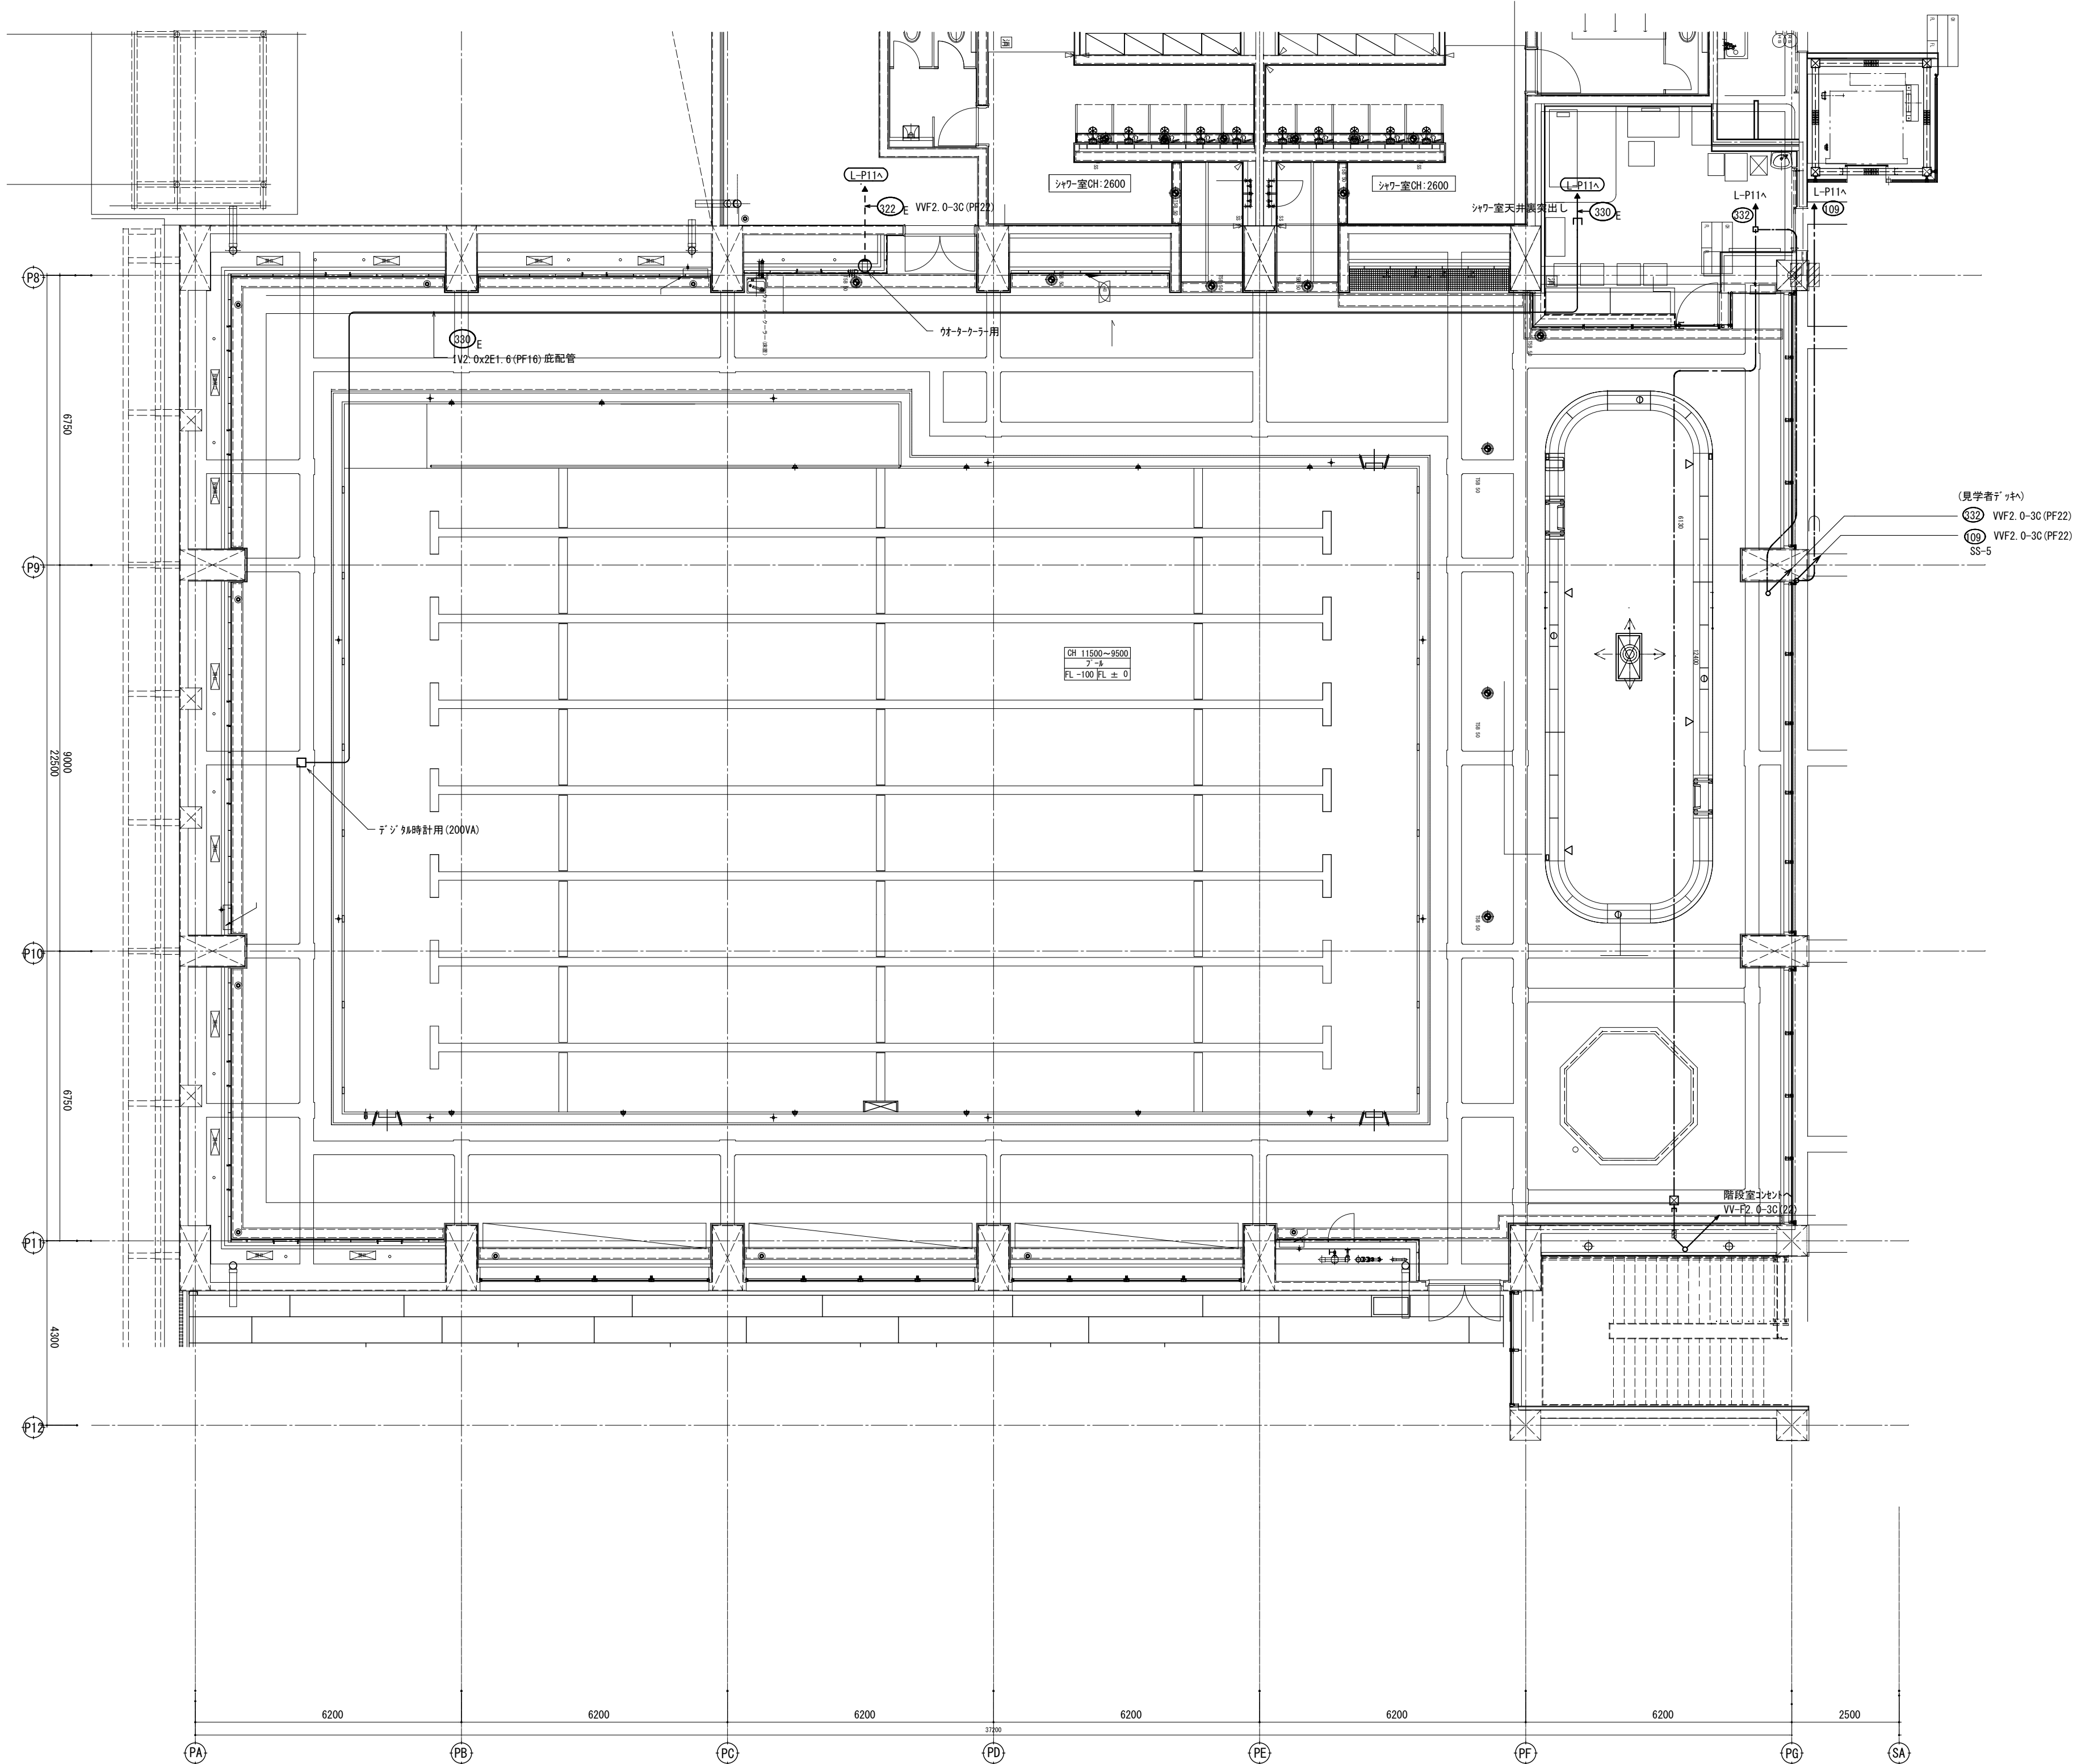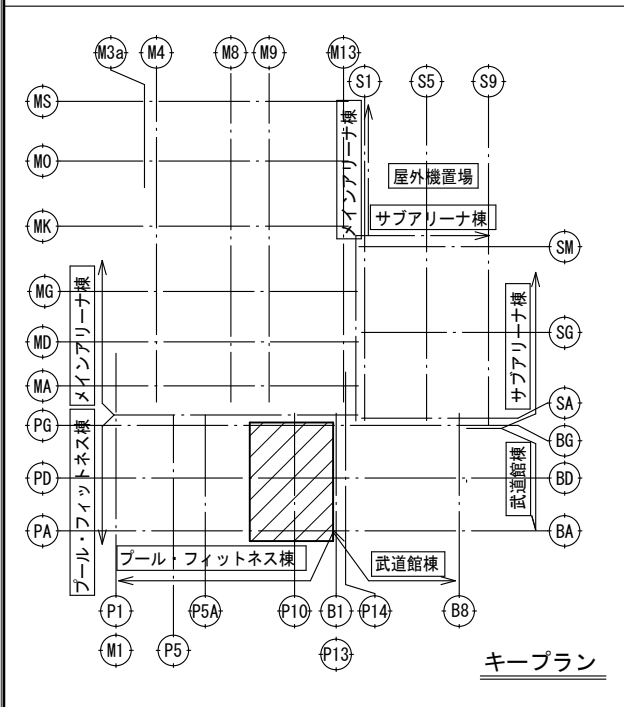

M1		F5		P13		キープラン												縮尺 S : 1 / 100									
								備 考		製 国 平成29年 6月15日		承認 年 月 日		注 文 先		津市 殿		件名 津市産業・スポーツセンター電気設備工事		現場代理人		監理技術者		担当者		作成者	
								変更・訂正		:		:															
										△						納 入 先		津市 殿		東邦・三重日信特定建設工事共同企業体		図番		E-053			
										△																	
										△																	


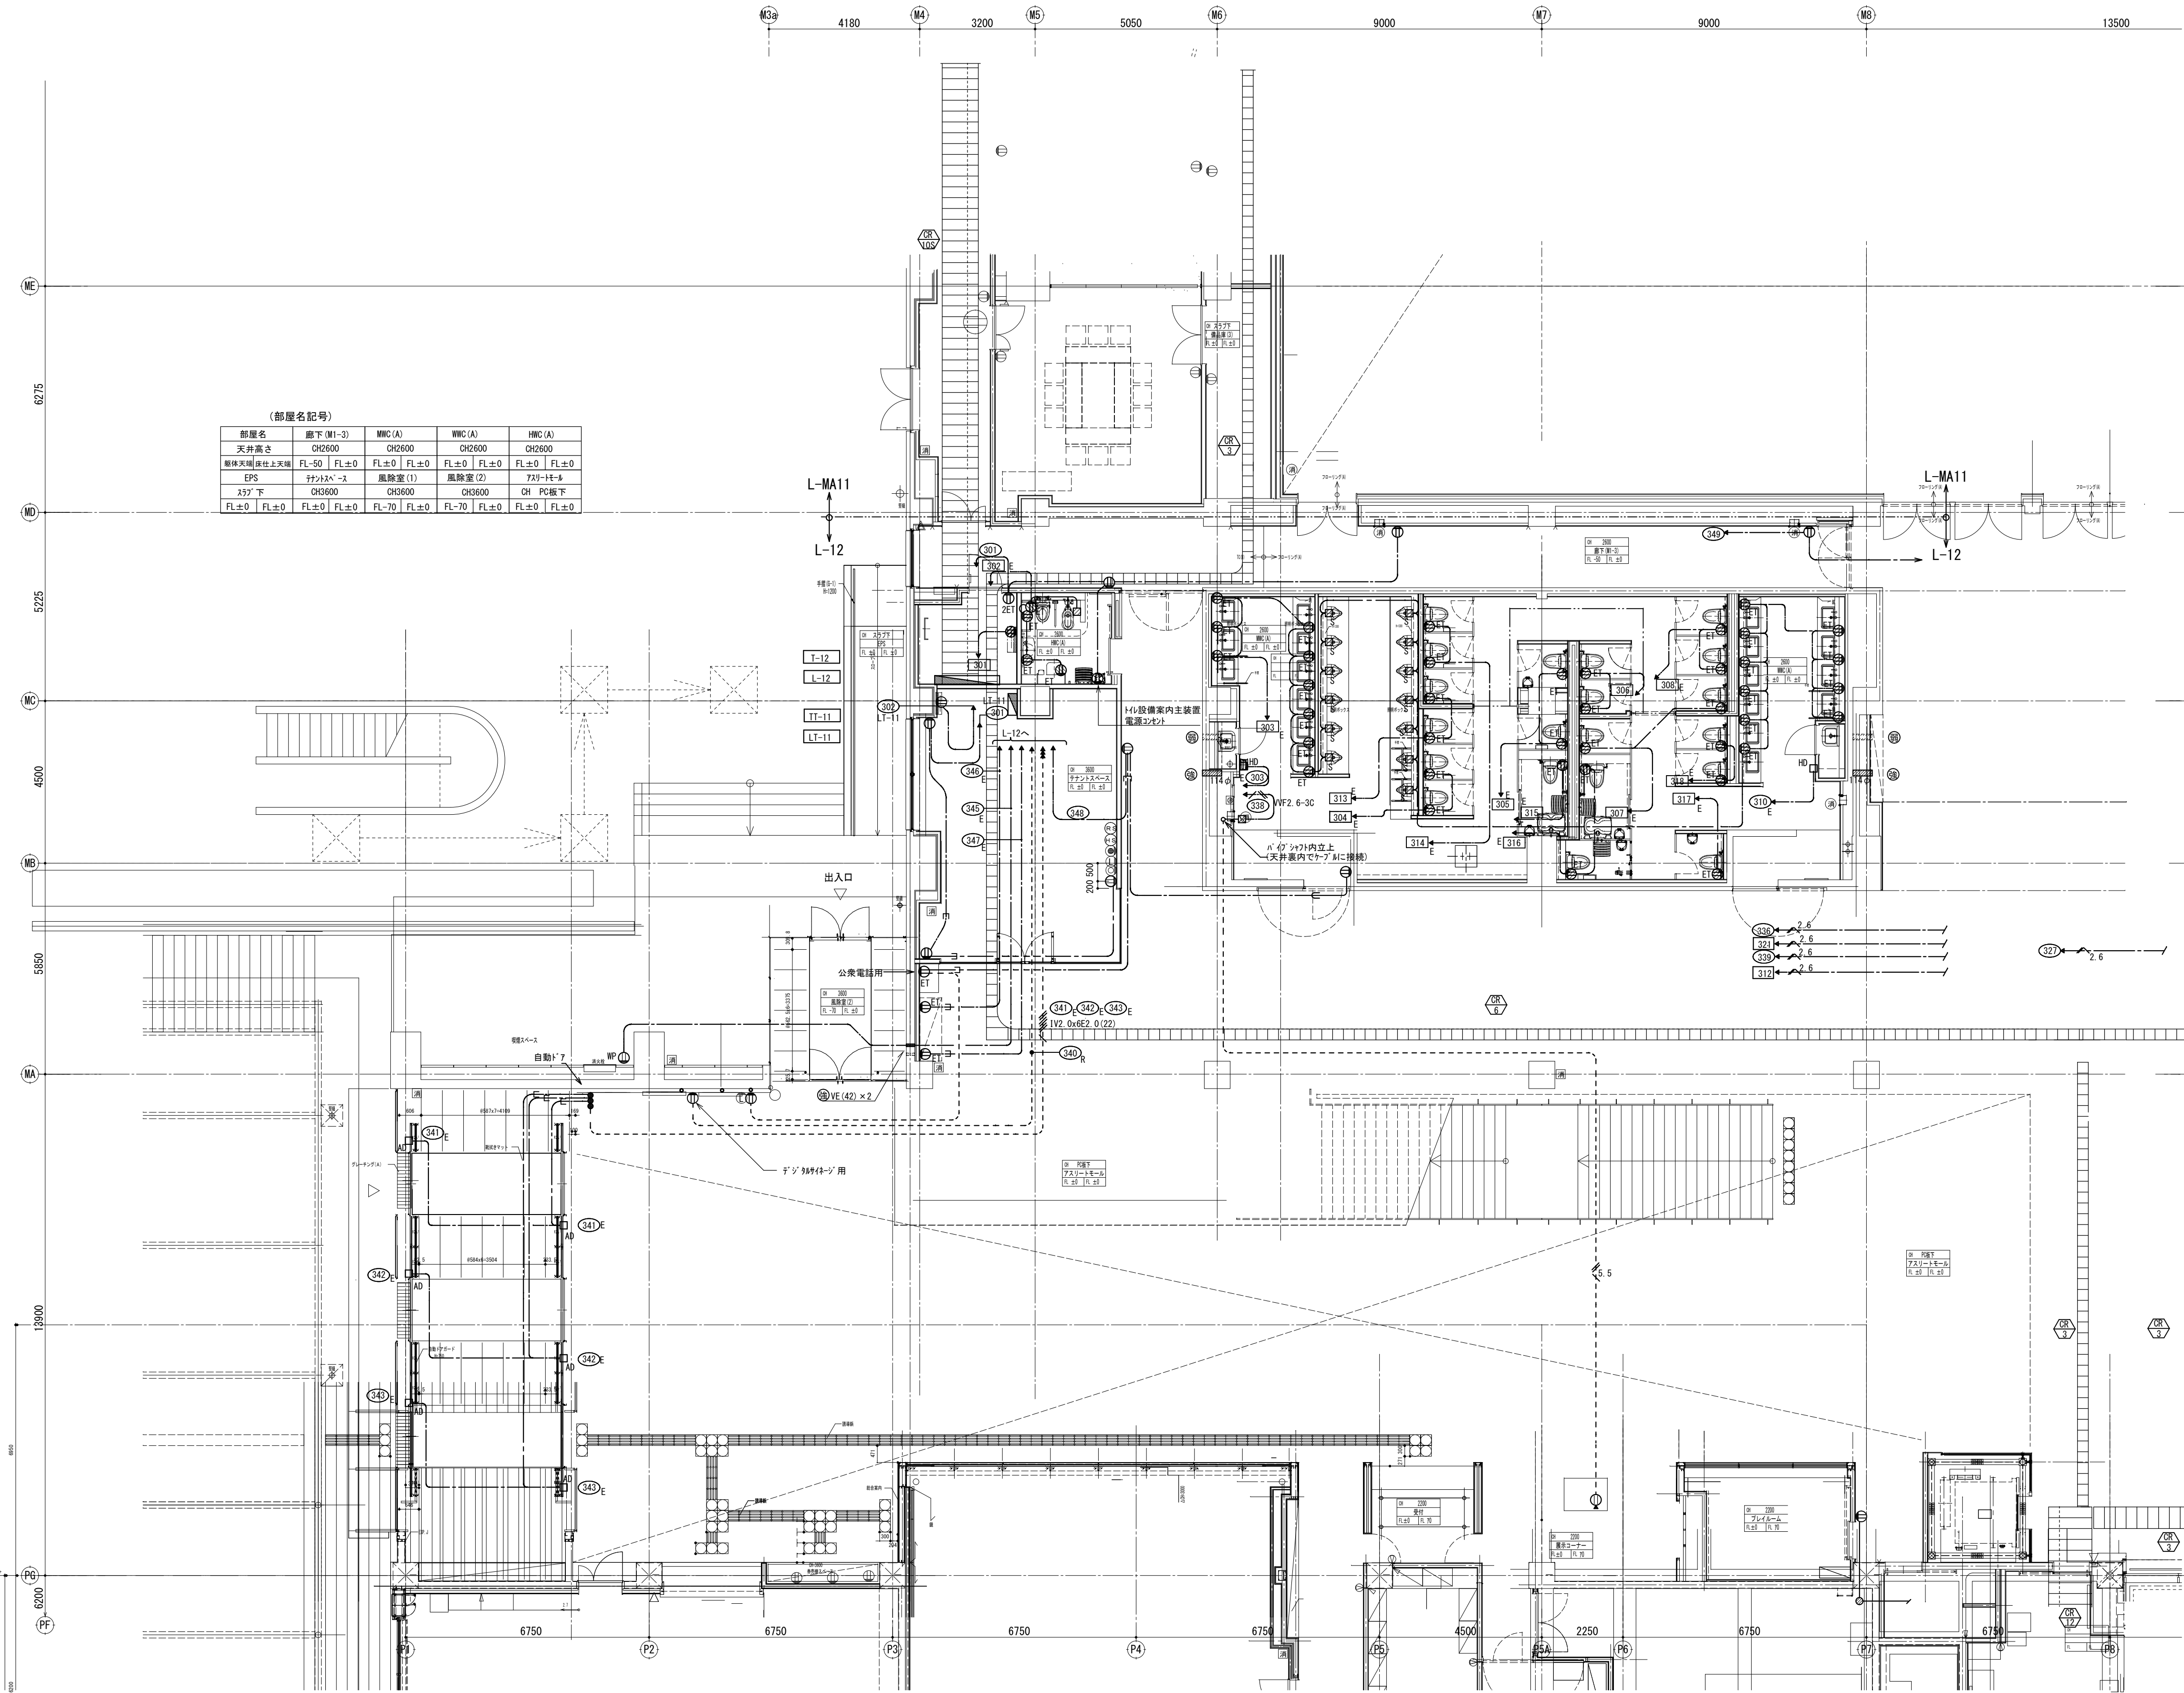


（部屋名記号）				
部屋名	廊下 (M1-3)	MWC (A)	MWC (A)	MWC (A)
天井高さ	CH2600	CH2600	CH2600	CH2600
断熱天井(床仕上同様)	FL±0   FL±0	FL±0   FL±0	FL±0   FL±0	FL±0   FL±0
EPS	付不付不	風除室 (1)	風除室 (2)	7331-1E-A
577 下	CH3600	CH3600	CH3600	CH 3600 廊下
FL±0   FL±0	FL±0   FL±0	FL±0   FL±0	FL±0   FL±0	FL±0   FL±0

コンセント	
1. 図中特記なき配管配線は下記による。	
-----	IV2 0x2 E1.6 (PF16)
-----	IV2 0x4 E2.0 (PF22)
-----	IV2 0x6 E2.0 (PF22)
-----	IV5 5x2 E2.0 (PF16)
-----	VF2 6-3C (PF28)
-----	VF2 6-3C (31)
-----	VF2 6-3C (PF22)
-----	VF2 6-3C-2C (PF22)
-----	IV2 0x2 E1.6 (PF16)
-----	IV2 0x3 E1.6 (PF16)
-----	(PF22)
・換気装置電源	
-----	OV5 5-20 E2.0 (PF28)
・信号線	
-----	HP1 2-6C (PF22)
-----	HP1 2-7C (PF22)
・但しマイナース、7777の露天井を除く二重天井内はケーブル転がしとする。	

2. 回路符号は下記のとおりとする	
30n	100V20A30分回路 AC電源
40n	200V20A30分回路 AC電源
30n	100V20A30分回路 AC-6C電源
40n	200V20A30分回路 AC-6C電源
60n	100V20A30分回路 AC-6C電源

記号	名 称	備 考
■	電灯分電盤	
■	壁付コンセント 250V 2P20A E×1	
■	壁付コンセント 2P15A E×2 (接地極付)	
■	E T 壁付コンセント 2P15A E×1 (接地極付)	接地端子付
■	E T 壁付コンセント 2P15A E×2 (接地極付)	接地端子付
■	WP 防水型コンセント 2P15A E×2 (接地極付)	防滴カバープレート付 (鋼板製)
■	T 壁付コンセント 2P15A E×2 (接地極付)	扉付接地コンセント使用
■	E 壁付引掛コンセント 2P15A E×1 (接地極付)	
■	C 放送用電源制御器用電源 (機器は別工事)	
■	複合アクトレット2P15A2 TV端子付	
■	床付コンセント 2P15A E×2	バリアフリー対応型
■	床付コンセント 250V 2P15A E×1	(フルフラットタイプ)
■	露出コンセント 2P15A E×1 (接地極付)	端子室内取付
■	二重床内ケーブル用ジョイントボックス 分岐×4	別図参照
■	A D 自動ドア用アクトレット	500VA
■	S G セキュリティゲート用アクトレット	300VA
■	H D 温風乾燥機	1φ100V1150W
■	S 自動洗浄センサー用アクトレット	10VA
■	V 換気扇駆動装置用アクトレット	1φ100V250W
■	V1 換気スイッチ (予備電源内蔵) 用アクトレット	1φ100V100W
■	V2 換気スイッチ用アクトレット	
■	B L 電動ブラインド用アクトレット	1φ100V105W
注1: 発電回路を示す。		
2. プレートは特記なき限り新金属とする。		
3. WC個室ブースのリモコン電源は別図参照とする。		
4. 特記なきものは全てFL-300とします。(HV図りは別図詳細参照)		

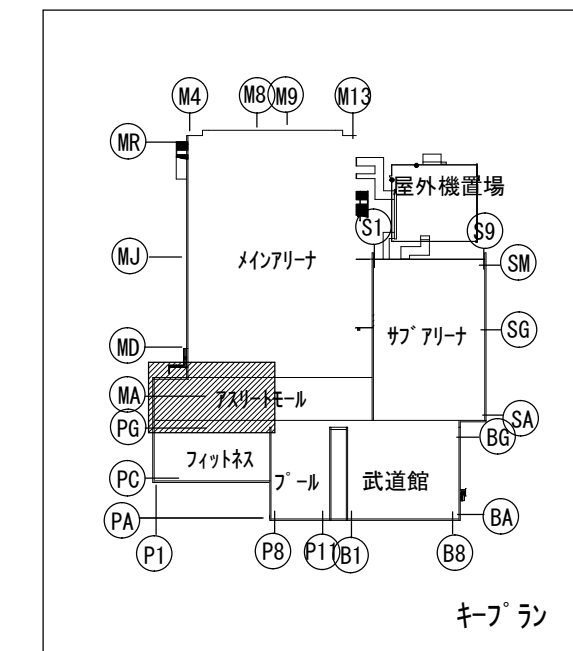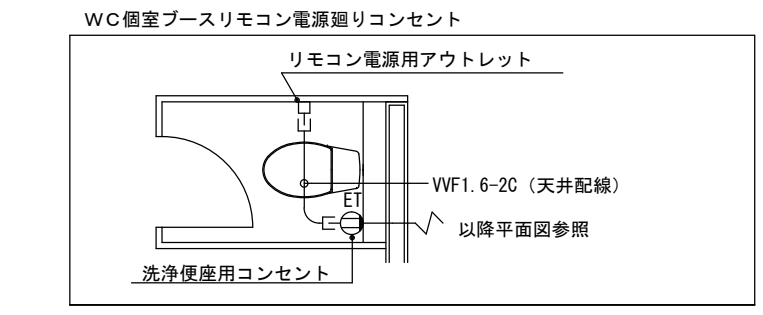

縮尺 S : 1 / 100



備 考	製 図 平成29年 6月15日	承認 年 月 日	注 文 先	津 市 殿	件 名 津市産業・スポーツセンター電気設備工事 コンセント設備 7311-1E-1 階 配管配線図その 1	現場代理人	監理技術者	担当者	作成者
	変更・訂正	:							
	△	:	:	:					
	△	:	:	:					
	△	:	:	:					
	納 入 先	津 市 殿	東邦・三重日信特定建設工事共同企業体			図番	E-054		

コンセント	
1. 図中特記なき配管配線は下記による。	
	1V2.0x2 E1.6 (PF16)
	1V2.0x4 E2.0 (PF22)
	1V2.0x6 E2.0 (PF22)
	1V5.5x2 E2.0 (PF16)
	1VVF2.6-3C (PF28)
	1VVF2.6-3C (Q1)
	1VVF2.0-3C (PF22)
	1VVF2.0-3C+2C (PF22)
	1V2.0x2 E1.6 (PF16)
	1V2.0x3 E1.6 (PF16)
	(PF22)
	2C
	6
	7
・但しノリリナ、7777の両天井を除く二重天井内は ケーブルがしとする。	


2. 回路符号は下記のとおりとする	
	30m 100V20Aコンパ回路 AC電源
	40m 200V20Aコンパ回路 AC電源
	30m 100V20Aコンパ回路 AC-DC電源
	40m 200V20Aコンパ回路 AC-DC電源
	60m 100V20A監視用回路 AC-DC電源

機 器 凡 例	記 号	名 称	備 考
		電灯分電盤	
		壁付コンセント 250V 2P20A E×1	
		壁付コンセント 2P15A E×2 (接地極付)	
		埋込コンセント 2P15A E×1 (接地極付)	接地端子付
		2E T 壁付コンセント 2P15A E×2 (接地極付)	接地端子付
		WP 防水型コンセント 2P15A E×2 (接地極付)	防滴カバープレート付 (銅板製)
		T 壁付コンセント 2P15A E×2 (接地極付)	厚付接地コンセント使用
		E 壁付引換コンセント 2P15A E×1 (接地極付)	
		C 放送用電源制御装置用電源 (機器は防音工事)	
		複合アウトレット 2P15A×2 TV端子付	
		床付コンセント 2P15A E×2	バリアフリー対応型
		床付コンセント 250V 2P15A E×1 (フルフラットタイプ)	
		露出コンセント 2P15A E×1 (接地極付)	端子盤内取付
		二重床内ケーブル用ジョイントボックス 電源×1 分岐×4	別図参照
		AD 自動ドア用アウトレット 500VA	
		SG セキュリティゲート用アウトレット 300VA	
		HD 温風乾燥機 1φ100V1150W	
		S 自動洗浄センサー用アウトレット 100VA	
		V 換気扇駆動装置用アウトレット 1φ100V250W	
		VI 換気窓スイッチ (予備電源内蔵) 用アウトレット 1φ100V100W	
		V2 換気窓スイッチ用アウトレット	
		BL 電動ブラインド用アウトレット 1φ100V105W	
注) 1. 発電回路を示す。 2. プレートは特記なき限り新金属とし、武造場は木目とする。 3. WC個室ブースのリモコン電源は別図参照とする。 4. 特記なきケーブルは全てFL-300とする。(H/L回りは別図詳細参照)			

(部屋名記号)				
部屋名	廊下 (M1-4)	シャワー室 (3)	シャワー室 (4)	HWC (M1-2)
天井高さ	CH2600	CH2600	CH2600	CH2400
断熱天井(床仕上り)	FL-50   FL±0	FL-200   FL±0	FL-200   FL±0	FL±0   FL±0
HWC (M1-3)	男子更衣室 (M)	女子更衣室 (M)	HWC (M1-4)	HWC (M1-4)
CH2400	CH2600	CH2600	CH2600	CH2600
FL±0   FL±0	FL±0   FL±0	FL±0   FL±0	FL±0   FL±0	FL±0   FL±0
HWC (M2)	7777-F-4	7777-F-4	7777-F-4	7777-F-4
CH2400	CH PC板下	CH2600, 2600		
FL-160   FL±0	FL±0   FL±0	FL-50   FL±0		

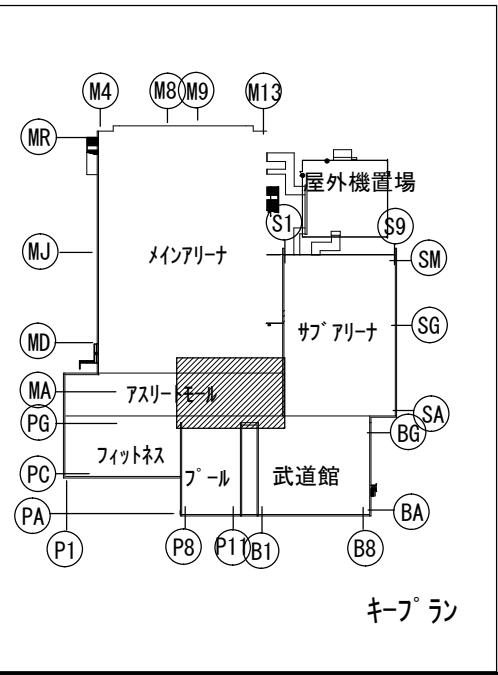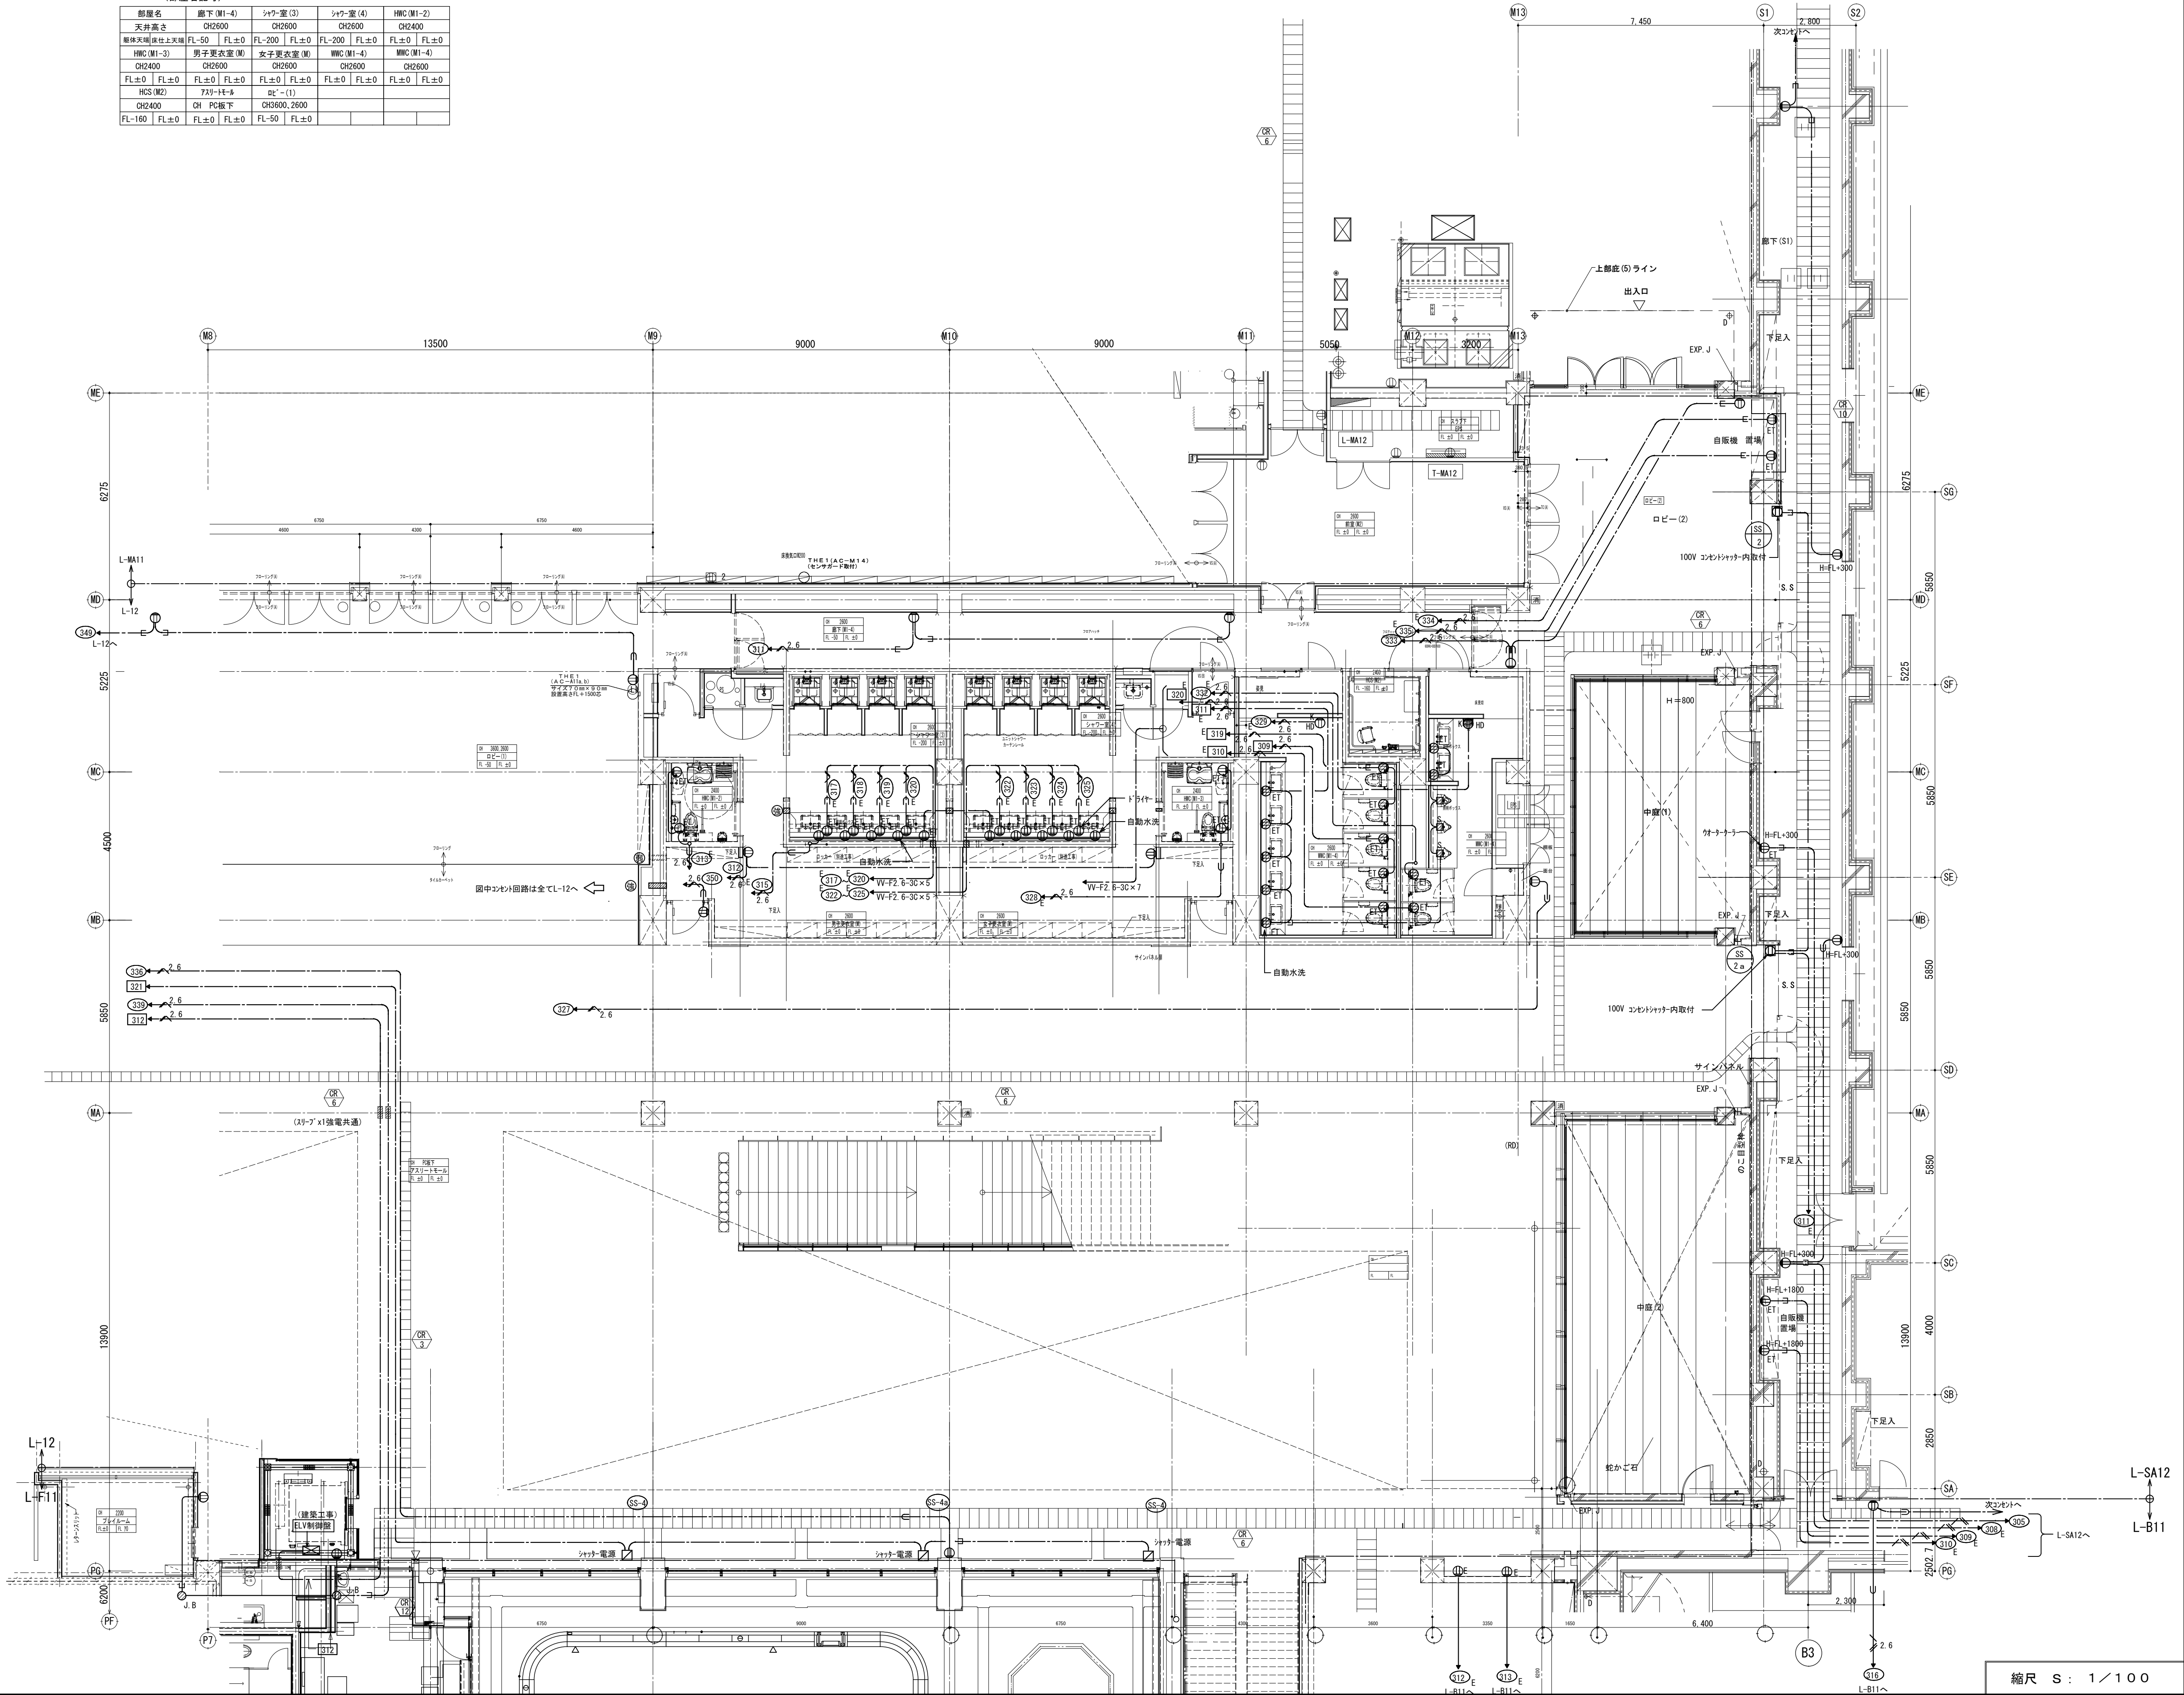

備 考		製 国	平成 29 年 6 月 15 日	承認 年 月 日	注 文 先	津 市 股	件 名	津市産業・スポーツセンター電気設備工事	現場代理人	監理技術者	担当者	作成者
		変更・訂正					コンパ設備	7777-F-1 1階 配管配線図その2				
							東邦・三重日信特定建設工事共同企業体		図番	E-055		

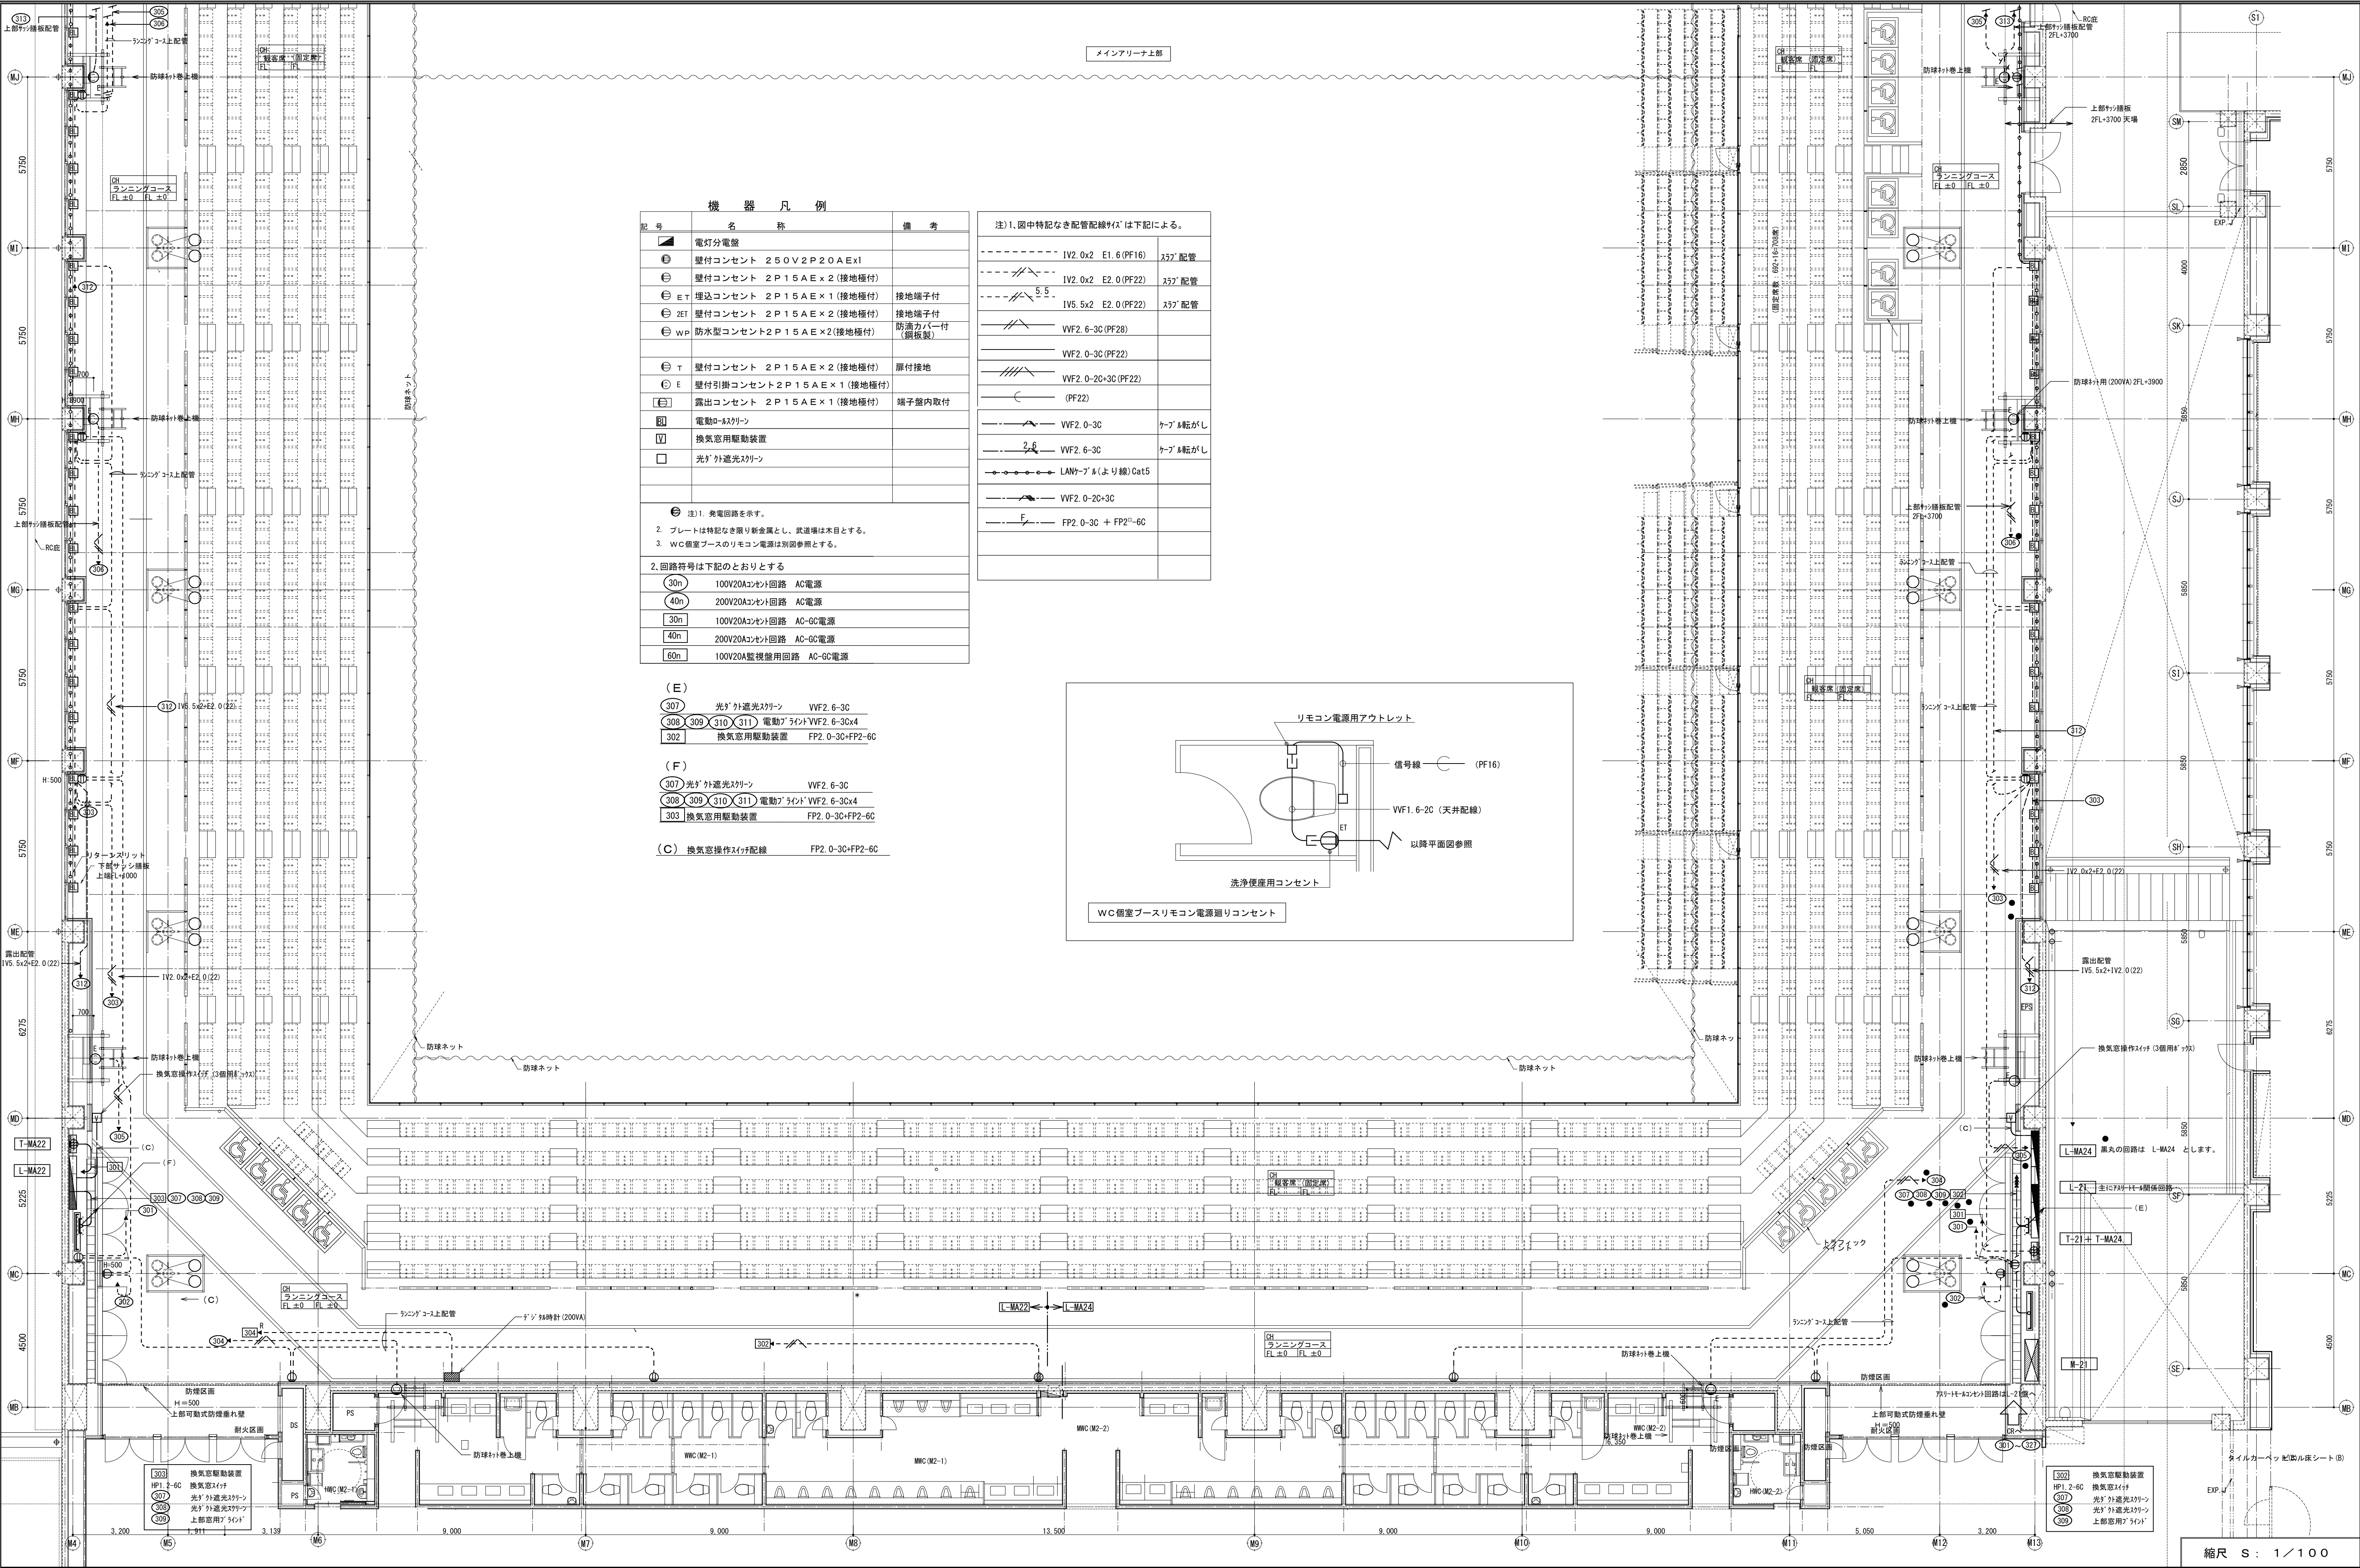

機 器 凡 例		
記 号	名 称	備 考
■	電灯分電盤	
Ⓔ	壁付コンセント 250V2P20AEX1	
Ⓔ	壁付コンセント 2P15AEX2 (接地極付)	
Ⓔ ET	埋込コンセント 2P15AEX1 (接地極付)	接地端子付
Ⓔ ET	壁付コンセント 2P15AEX2 (接地極付)	接地端子付
Ⓔ WP	防水型コンセント2P15AEX2 (接地極付)	防滴カバー付 (鋼板製)
Ⓔ T	壁付コンセント 2P15AEX2 (接地極付)	扉付接地
Ⓔ E	壁付引掛コンセント2P15AEX1 (接地極付)	
Ⓔ	露出コンセント 2P15AEX1 (接地極付)	端子盤内取付
Ⓔ	電動D-スクリュー	
Ⓔ	換気用駆動装置	
□	光ダ外遮光スクリュー	


注) 1. 実電回路を示す。  
2. プレートは特記なき限り新金属とし、武庫機は木目とする。  
3. WC個室ブースのリモン電源は別図参照とする。

2. 回路符号は下記のとおりとする

30n	100V20Aコンセント回路 AC電源
40n	200V20Aコンセント回路 AC電源
30n	100V20Aコンセント回路 AC-6C電源
40n	200V20Aコンセント回路 AC-6C電源
60n	100V20A監視器用回路 AC-6C電源

注) 1. 図中特記なき配管配線サイズは下記による。		
IV2.0x2 E1.6 (PF16)	スリット配管	
IV2.0x2 E2.0 (PF22)	スリット配管	
IV5.5x2 E2.0 (PF22)	スリット配管	
VF2.6-3C (PF28)		
VF2.0-3C (PF22)		
VF2.0-2C-3C (PF22)		
(PF22)		
VF2.0-3C	ケーブル転がし	
VF2.6-3C	ケーブル転がし	
VF2.0-2C-3C		
FP2.0-3C + FP2-6C		

- (E) 光ダ外遮光スクリュー VF2.6-3C  
電動ダライント VF2.6-3Cx4  
換気用駆動装置 FP2.0-3C+FP2-6C
- (F) 光ダ外遮光スクリュー VF2.6-3C  
電動ダライント VF2.6-3Cx4  
換気用駆動装置 FP2.0-3C+FP2-6C
- (C) 換気用操作スイッチ配線 FP2.0-3C+FP2-6C

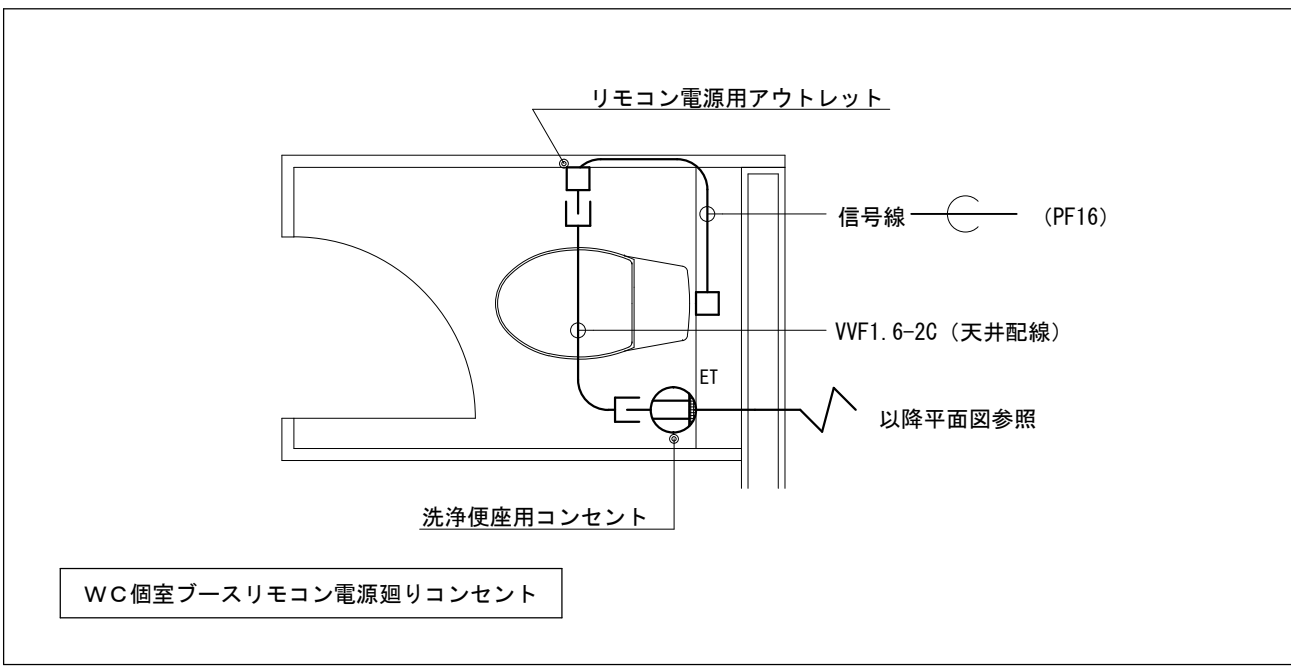

縮尺 S : 1 / 100

備 考		製 国 平成29年 6月15日 承認 年 月 日	注 文 先	津 市 股	件 名 津市産業・スポーツセンター電気設備工事 コンセント設備 マインアリーナ2階 配管配線図 その1	現場代理人 監理技術者 担当者 作成者
変更・訂正			納 入 先	津 市 股	東邦・三重日信特定建設工事共同企業体	図 番 E-056