



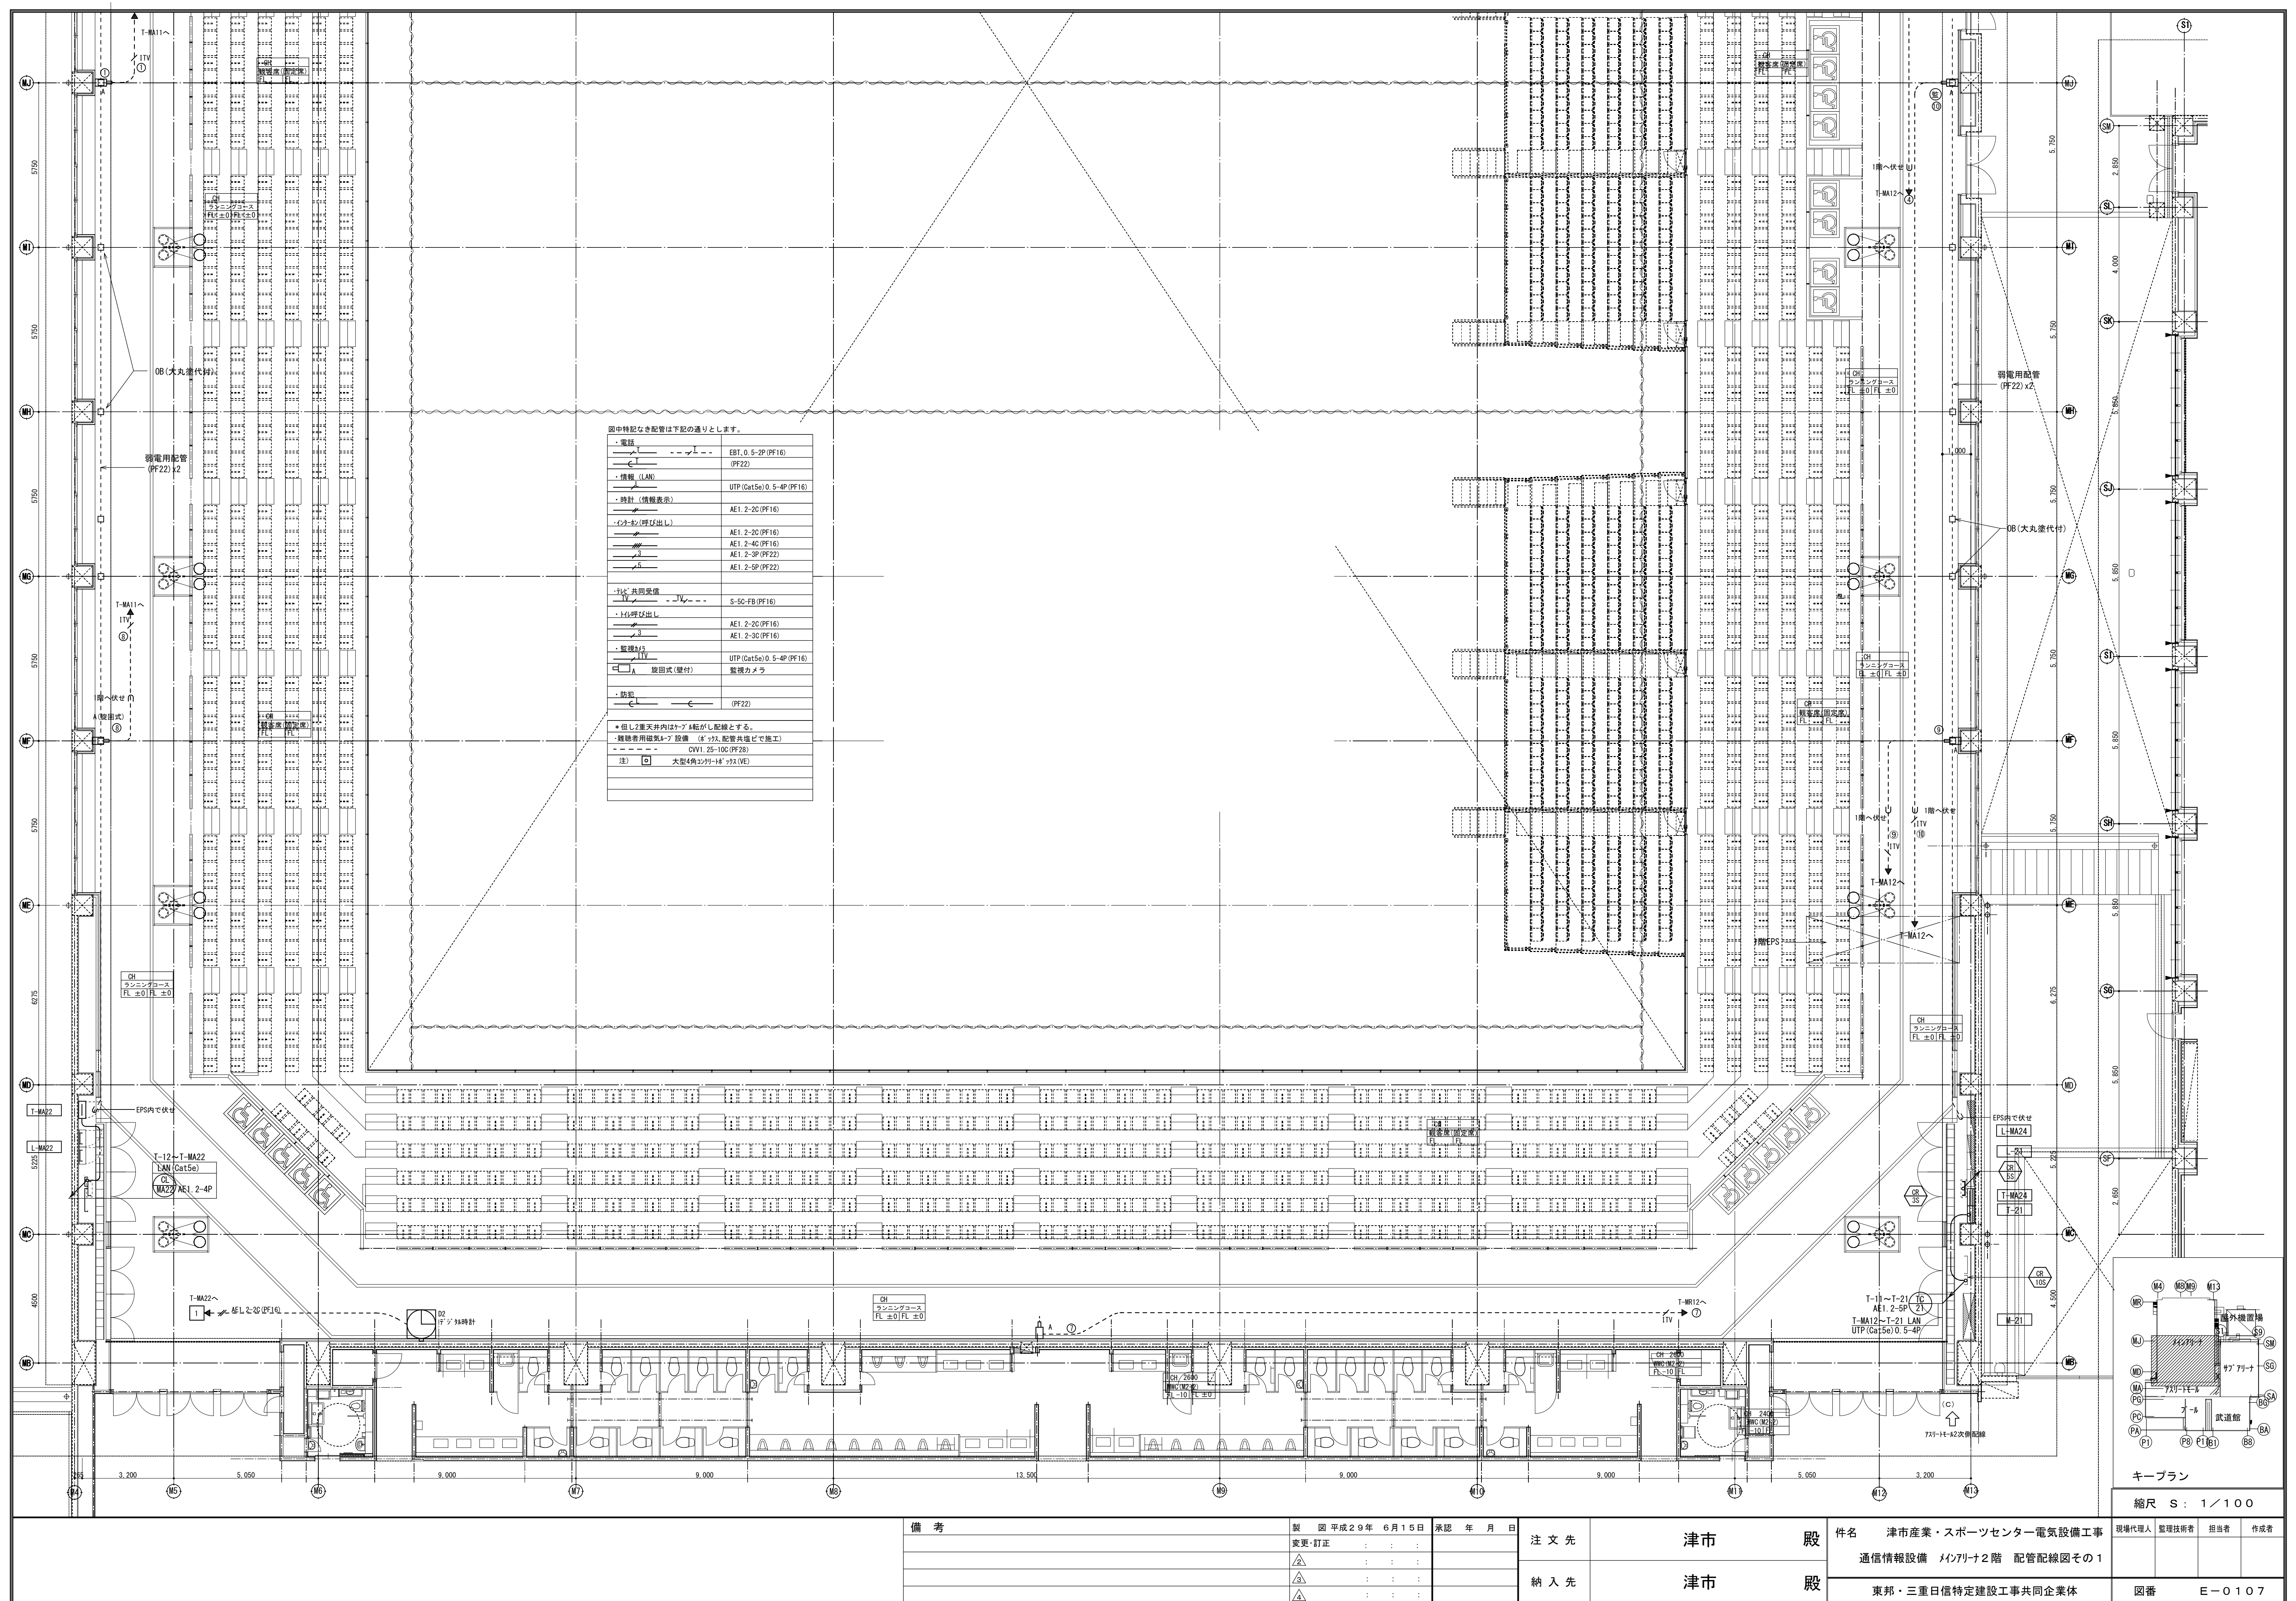

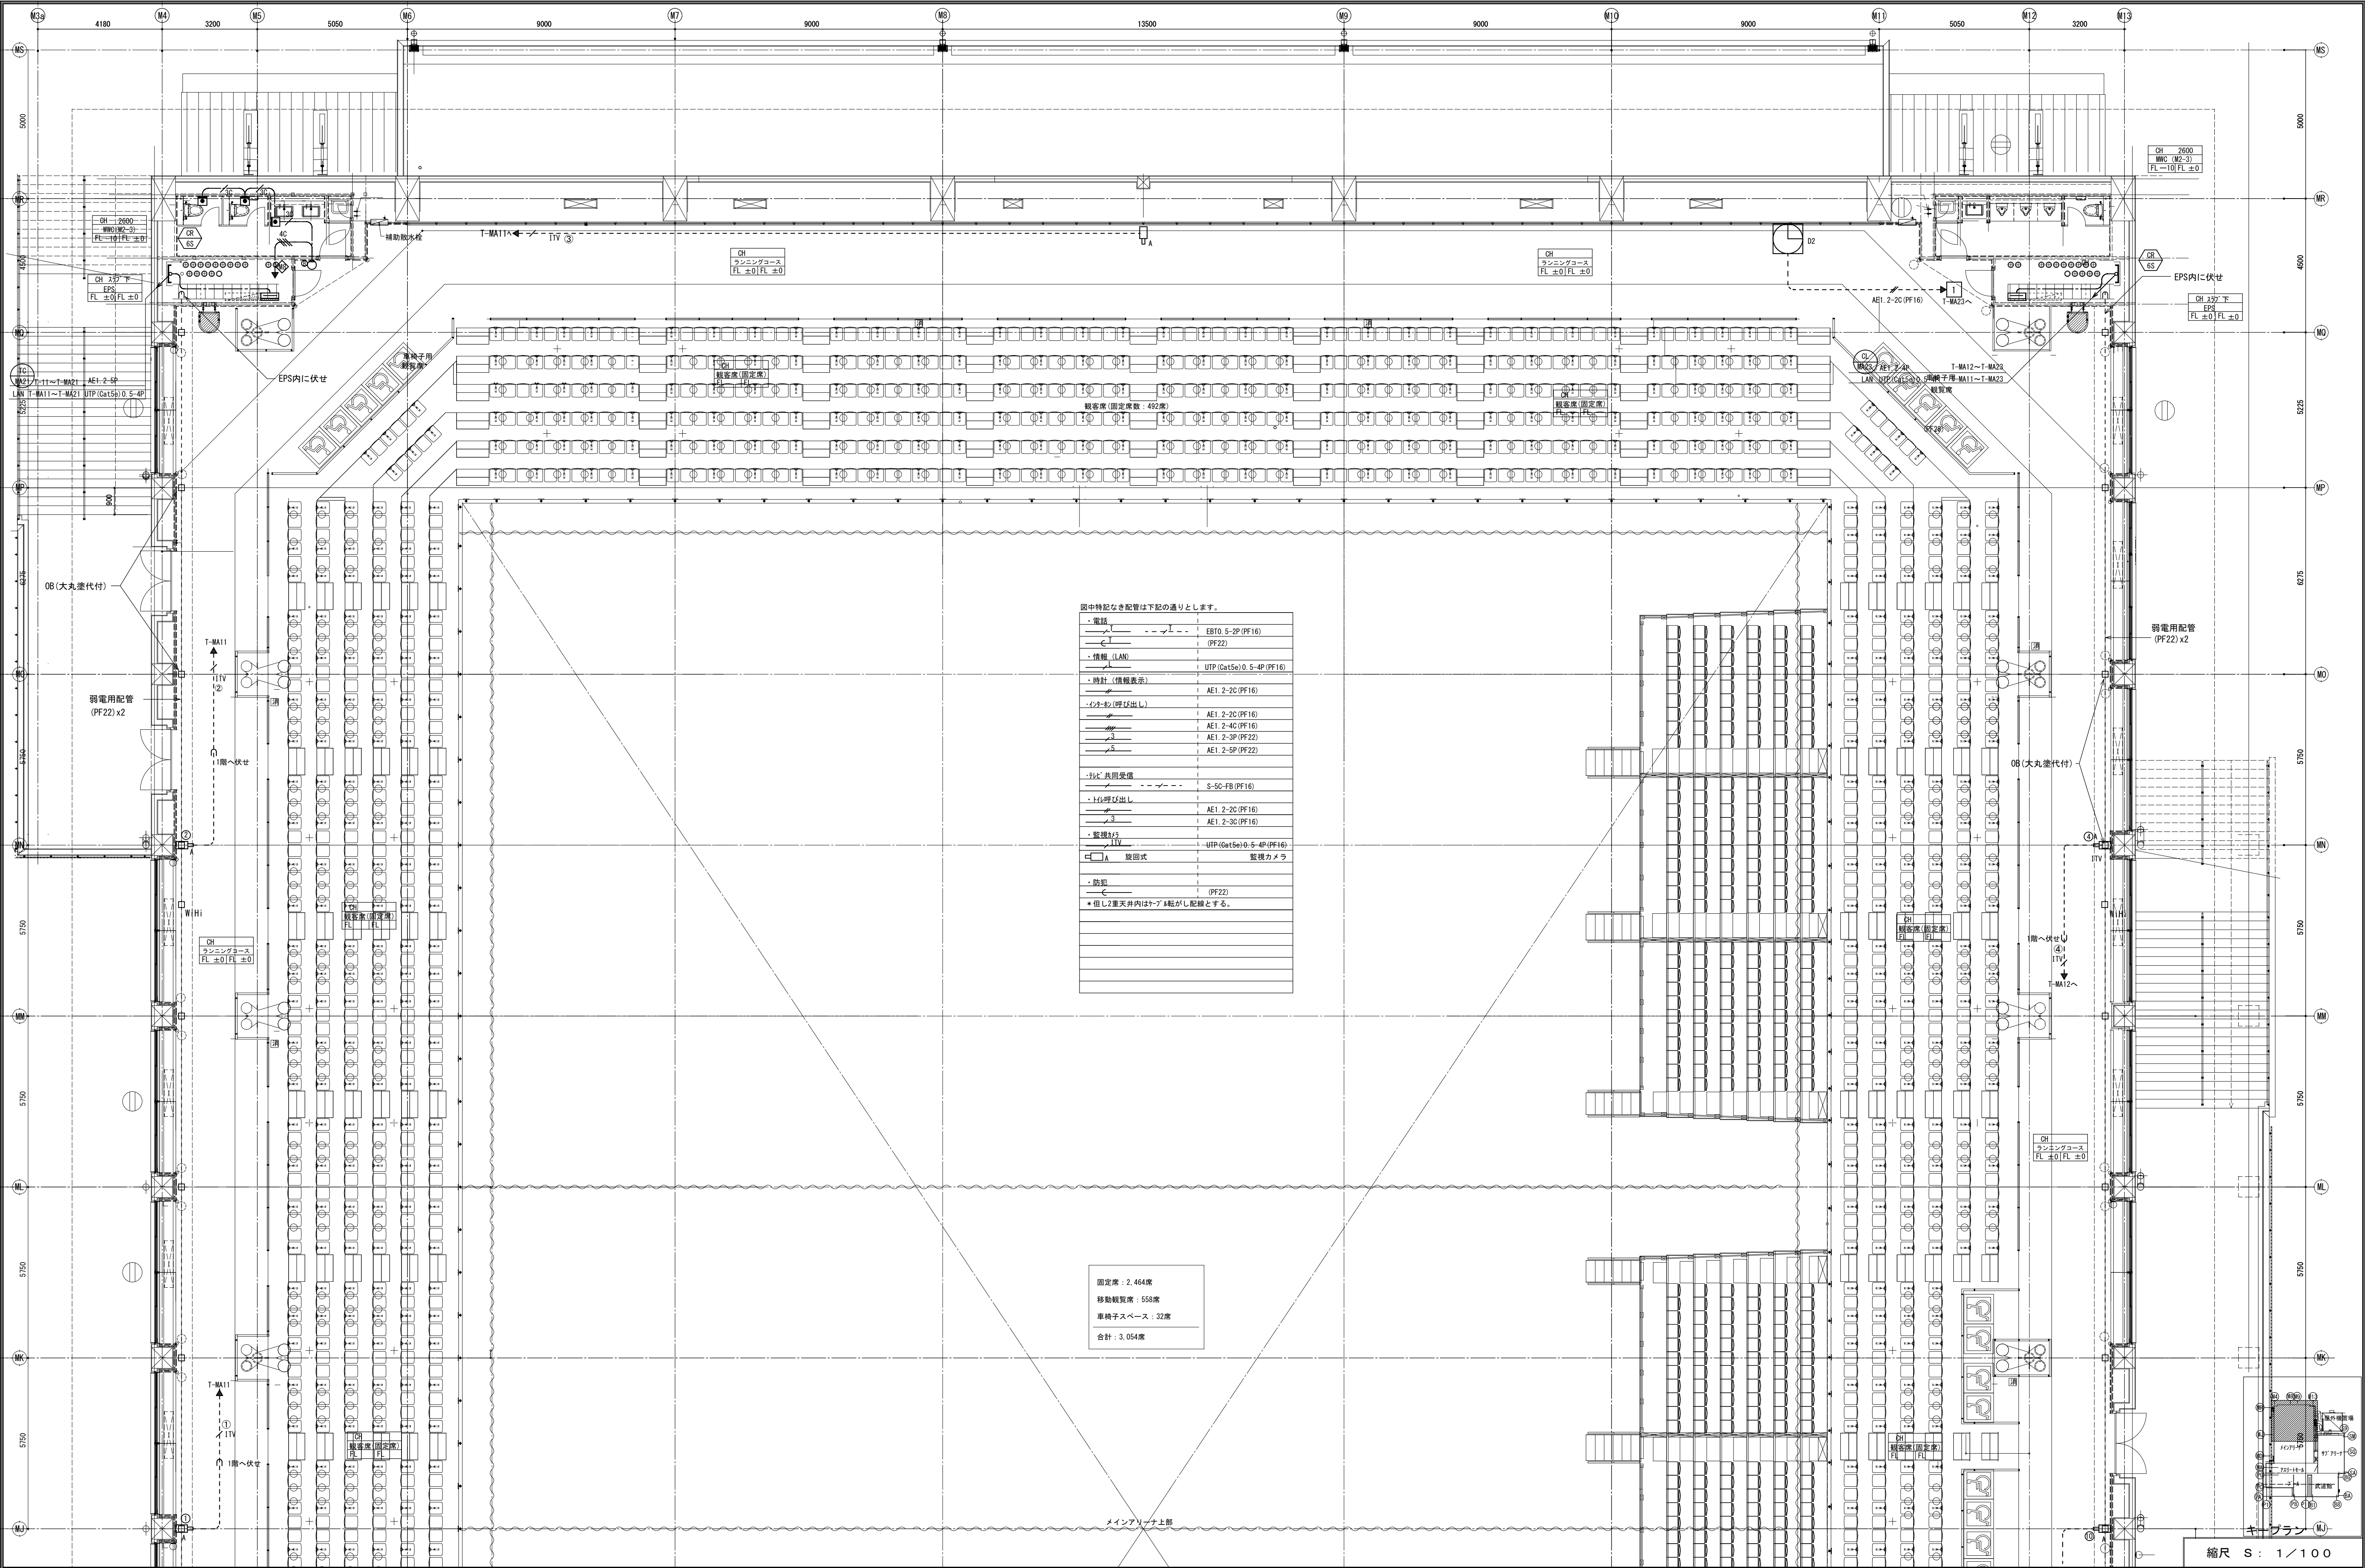


図中特記なき配管は下記の通りとします。

・電話	EBT0. 5-2P (PF16)
・情報 (LAN)	UTP (Cat5e) 0. 5-4P (PF16)
・時計 (情報表示)	AE1. 2-20 (PF16)
・インターホン (呼び出し)	AE1. 2-20 (PF16)
・インターホン (呼び出し)	AE1. 2-40 (PF16)
・インターホン (呼び出し)	AE1. 2-3P (PF22)
・インターホン (呼び出し)	AE1. 2-5P (PF22)
・共用受信機	S-50-FB (PF16)
・呼び出し機	AE1. 2-20 (PF16)
・呼び出し機	AE1. 2-30 (PF16)
・監視カメラ	UTP (Cat5e) 0. 5-4P (PF16)
・監視カメラ	監視カメラ
・防犯	(PF22)

*但し2重天井内はケーブルがし配線とする。

固定席: 2,464席
移動観覧席: 558席
車椅子スペース: 32席
合計: 3,054席


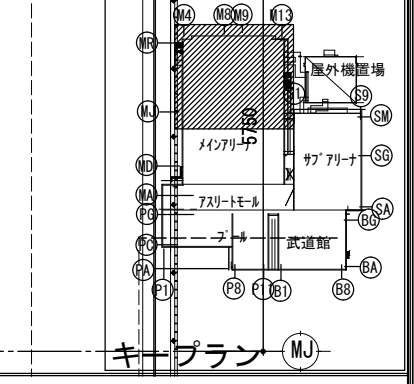


備 考	製 国 平成29年 6月15日 承認 年 月 日	注 文 先	津市 股	件名 津市産業・スポーツセンター電気設備工事 通信情報設備 4/F2階 配管配線図その2	現場代理人 監視技術者 担当者 作成者
	変更・訂正 : : : △ : : : △ : : : △ : : :				
		納 入 先	津市 股	東邦・三重信特定建設工事共同企業体	図番 E-0108


記 号	名 称	備 考	床面からの 取付高 (mm)
●	電話7ポート	モニター・ヤク6機4C	小判C付 (一般) 300
□ _{PHS}	PHS7ポート用7ポート	小判C付	(一般) 3000
○	情報用7ポート壁付	モニター・ヤク8機8C	小判C付 (一般) 300
◎	親時計	19インチ液晶収容	(中心) 1500
⌚ _{D1}	デジタル時計		天井高) × 0.9
◎	壁付並列ユニット (中間・端末)	GS-7F-RW GS-7F-RW	(一般) 300
ITV	監視カメラ架	19インチ液晶収容	(操作部) 800~1500
□	ITVカメラ	取付種別は図示	
□ _S	ITVカメラ	防犯工事 (別途工事)	

注) 1. 図中特記なき配管配線は下記による			
・電 話			
— / — 又は — / —	BTIEV0. 5-2P	(PF16)	
— / —		(PF22)	
・情 報 (LAN)			
— / —	UTP-Cat6 0. 5-4P	(PF22)	
・時 計 (情報表示)			
— / —	AE1. 2-2C	(PF16)	
・インターホン(呼出)			
— / —	AE1. 2-2C	(PF16)	
— / —	AE1. 2-4C	(PF16)	
— / —	AE1. 2-3P	(PF22)	
— / —	AE1. 2-5P	(PF22)	
・テレビ 共同受信			
— / — 又は — / —	5C-FB	(PF16)	
・トイレ呼出			
— / —	AE1. 2-2C	(PF16)	
— / —	AE1. 2-3C	(PF16)	
・監視カメラ			
— / —	ITV	UTP-Cat6 0. 5-4P	(PF22)
□ _S □ _{TV} □ _{TV}			(PF22)
・防犯			
— / —			(PF22)
但し二重天井内はケーブル&ころろがし配線とする。			

UTP-Cat5 0. 5-4P (22)
1階ケーブルラックを経由
武道館 T-B11より

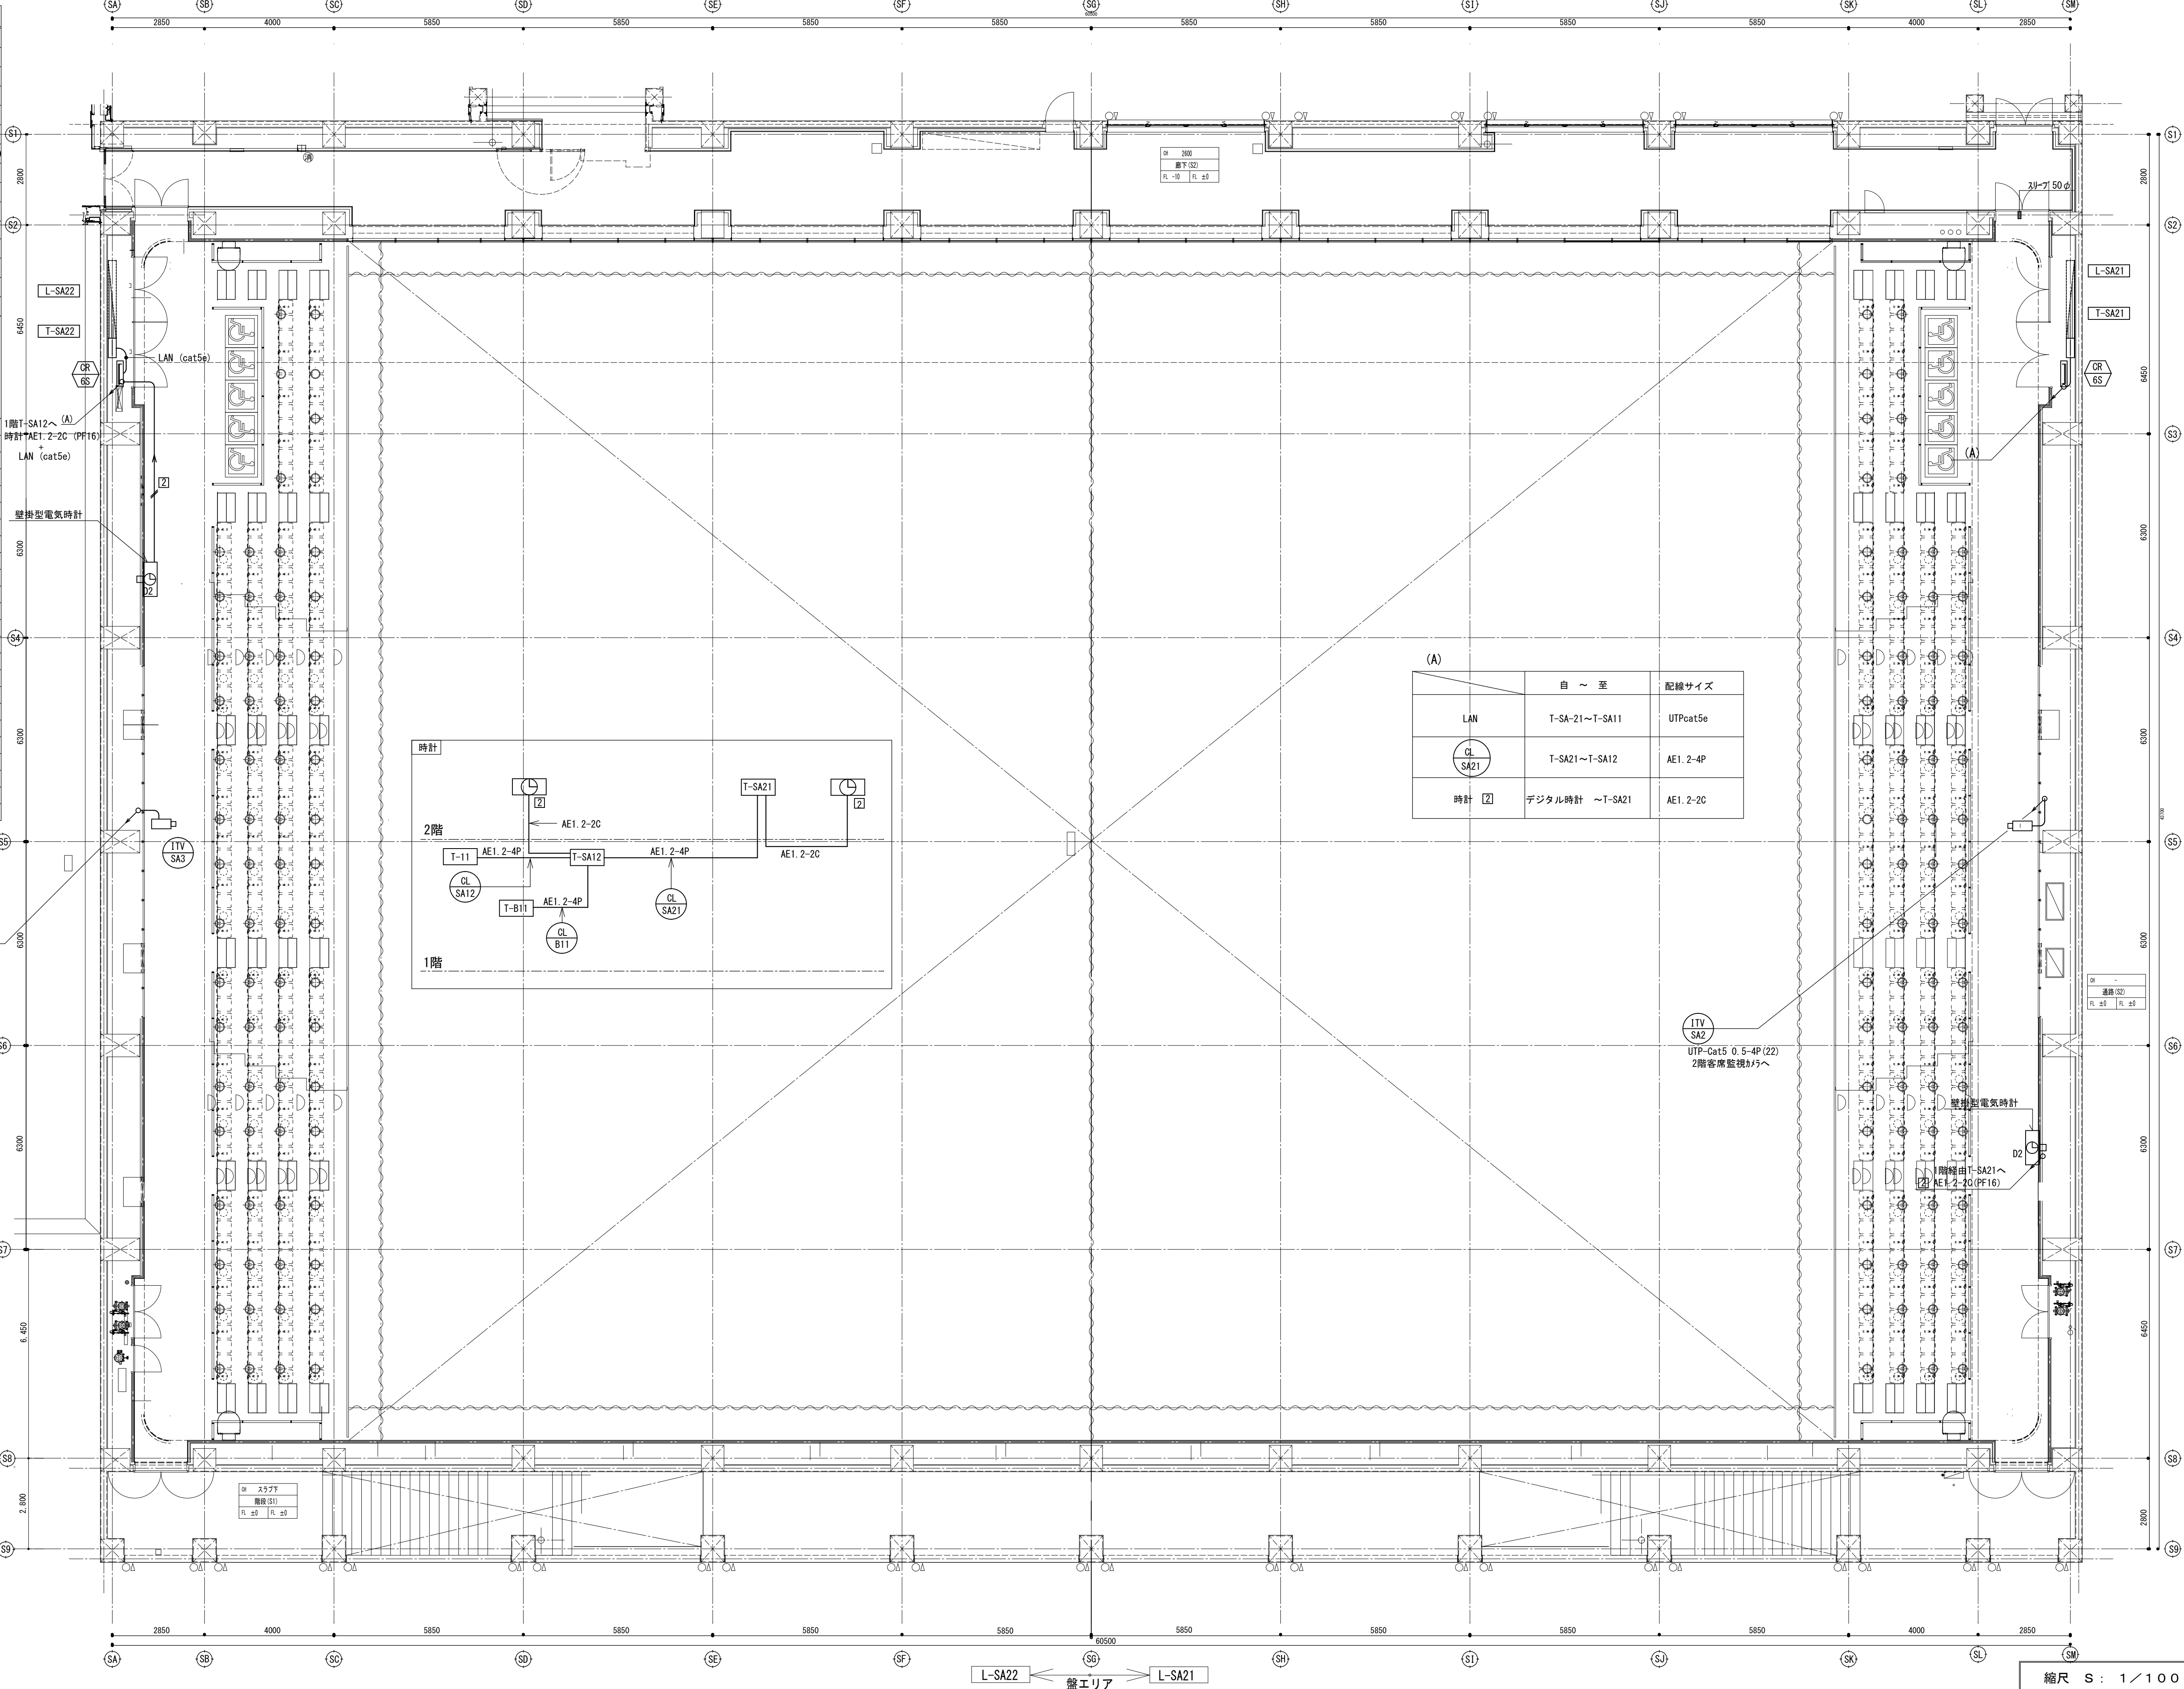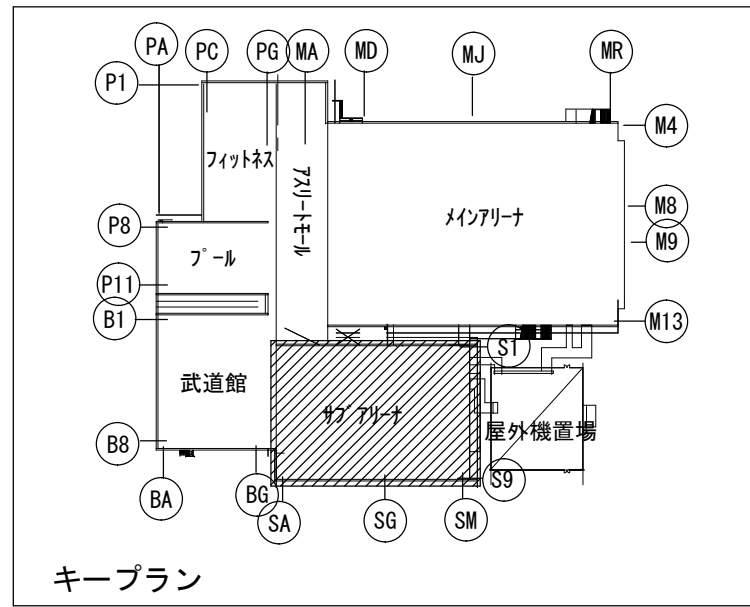

(A)		
	自 ~ 至	配線サイズ
LAN	T-SA-21~T-SA11	UTPcat5e
LAN CL SA21	T-SA21~T-SA12	AE1. 2-4P
時計 Z	デジタル時計 ~T-SA21	AE1. 2-2C

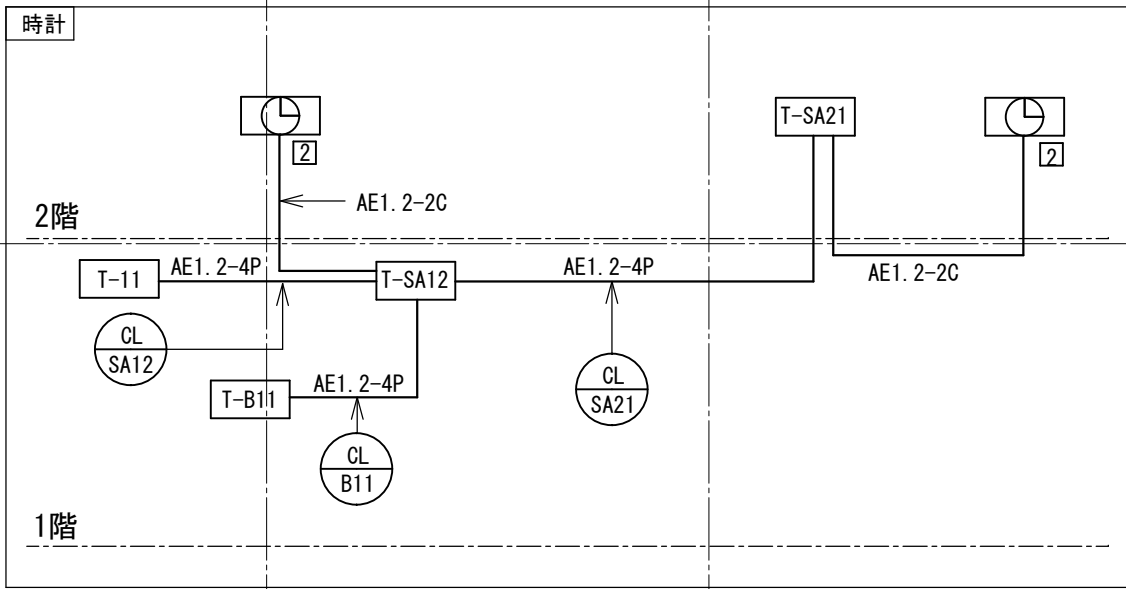

ITV
SA2
UTP-Cat5 0. 5-4P (22)
2階客席監視カメラへ

壁掛型電気時計
D2
階層由T-SA21へ
AE1. 2-2C (PF16)

ケーブルラン

L-SA22 ≪ 壁エリア ≫ L-SA21

縮尺 S : 1 / 100

備 考	製 国 平成29年 6月15日	承認 年 月 日	注 文 先	津市 股	件名 津市産業・スポーツセンター電気設備工事	現場代理人 監理技術者 担当者 作成者
	変更・訂正					
	△					
	△					
納 入 先	△		津市 股	通信情報設備 サブアリーナ2階 配管配線図	東邦・三重日信特定建設工事共同企業体	図番 E-0109
	△					
	△					
	△					



電 話 設 備		
☉	電話7Aトレット	モジュラーヤック 6極4C
□ PHS	PHS7A用7Aトレット	
⊙	情報用7Aトレット 壁付	モジュラーヤック 8極8C
⊙	情報用7Aトレット 床付	モジュラーヤック 8極8C パリアール対応型(フラットタイプ)
⊙	二重床用7Aトレット	モジュラーヤック 8極8C×2
時 計 設 備		
⊙	観時計	
⊙ D1	デジタル時計	
⊙ D1 WPS	デジタル時計(防水型)	
⊙ D2	デジタル時計	
テレビ 共聴設備		
⊙ R	直列ユニット(中間・端末)	CS-7F-7W・CS-7F-RW
⊙ R	直列ユニット(中間・端末) 床付	パリアール対応型(フラットタイプ)
⊙ R	床付直列ユニット	
監視カメラ設備		
ITV	監視カメラ架	
□	ITVカメラ	
□ S	ITVカメラ	防犯工事(別途)
呼 出 表 示 設 備		
□	トイレ呼出表示盤	1階中央監視室
⊙	廊下灯ボタン付	
□	復旧ボタン	

注) 1. 図中特記なき配管配線は下記による

・電 話		
又は	EBT0.5-2P	(PF16)
		(PF22)
・情 報 (LAN)		
	UTP-Cat5 0.5-4P	(PF22)
・時 計 (情報表示)		
	AE1.2-2C	(PF16)
・インターホン(呼出)		
	AE1.2-2C	(PF16)
	AE1.2-4C	(PF16)
	AE1.2-3P	(PF22)
	AE1.2-5P	(PF22)
・テレビ 共同受信		
又は	5C-FB	(PF16)
・トイレ呼出		
	AE1.2-2C	(PF16)
	AE1.2-3C	(PF16)
・監視カメラ		
ITV	UTP-Cat5 0.5-4P	(PF22)
S □	ITV	(PF22)
・防犯		
		(PF22)
・的中表示		
SP	CPEVS0.9-5P	(PF22)
但し二重天井内はケーブルルーフとし配線とする。		


配 線 リ ス ト

幹 線 号	分 岐	負 荷	配線サイズ
テレビ 共同受信			
TV 7	各端子盤	各端子盤	S-7C-FB
誘導支援			
TC B21	T-11	T-B21	AE1.2-5P

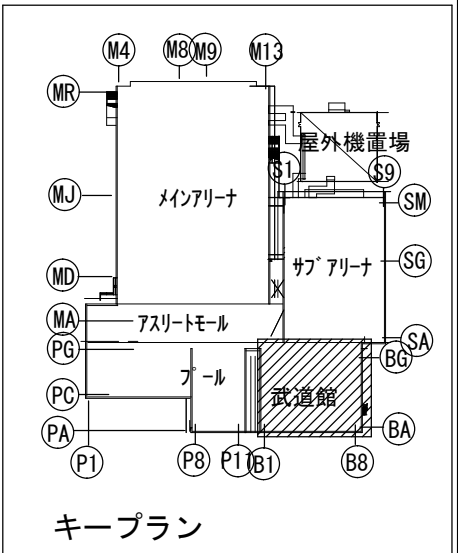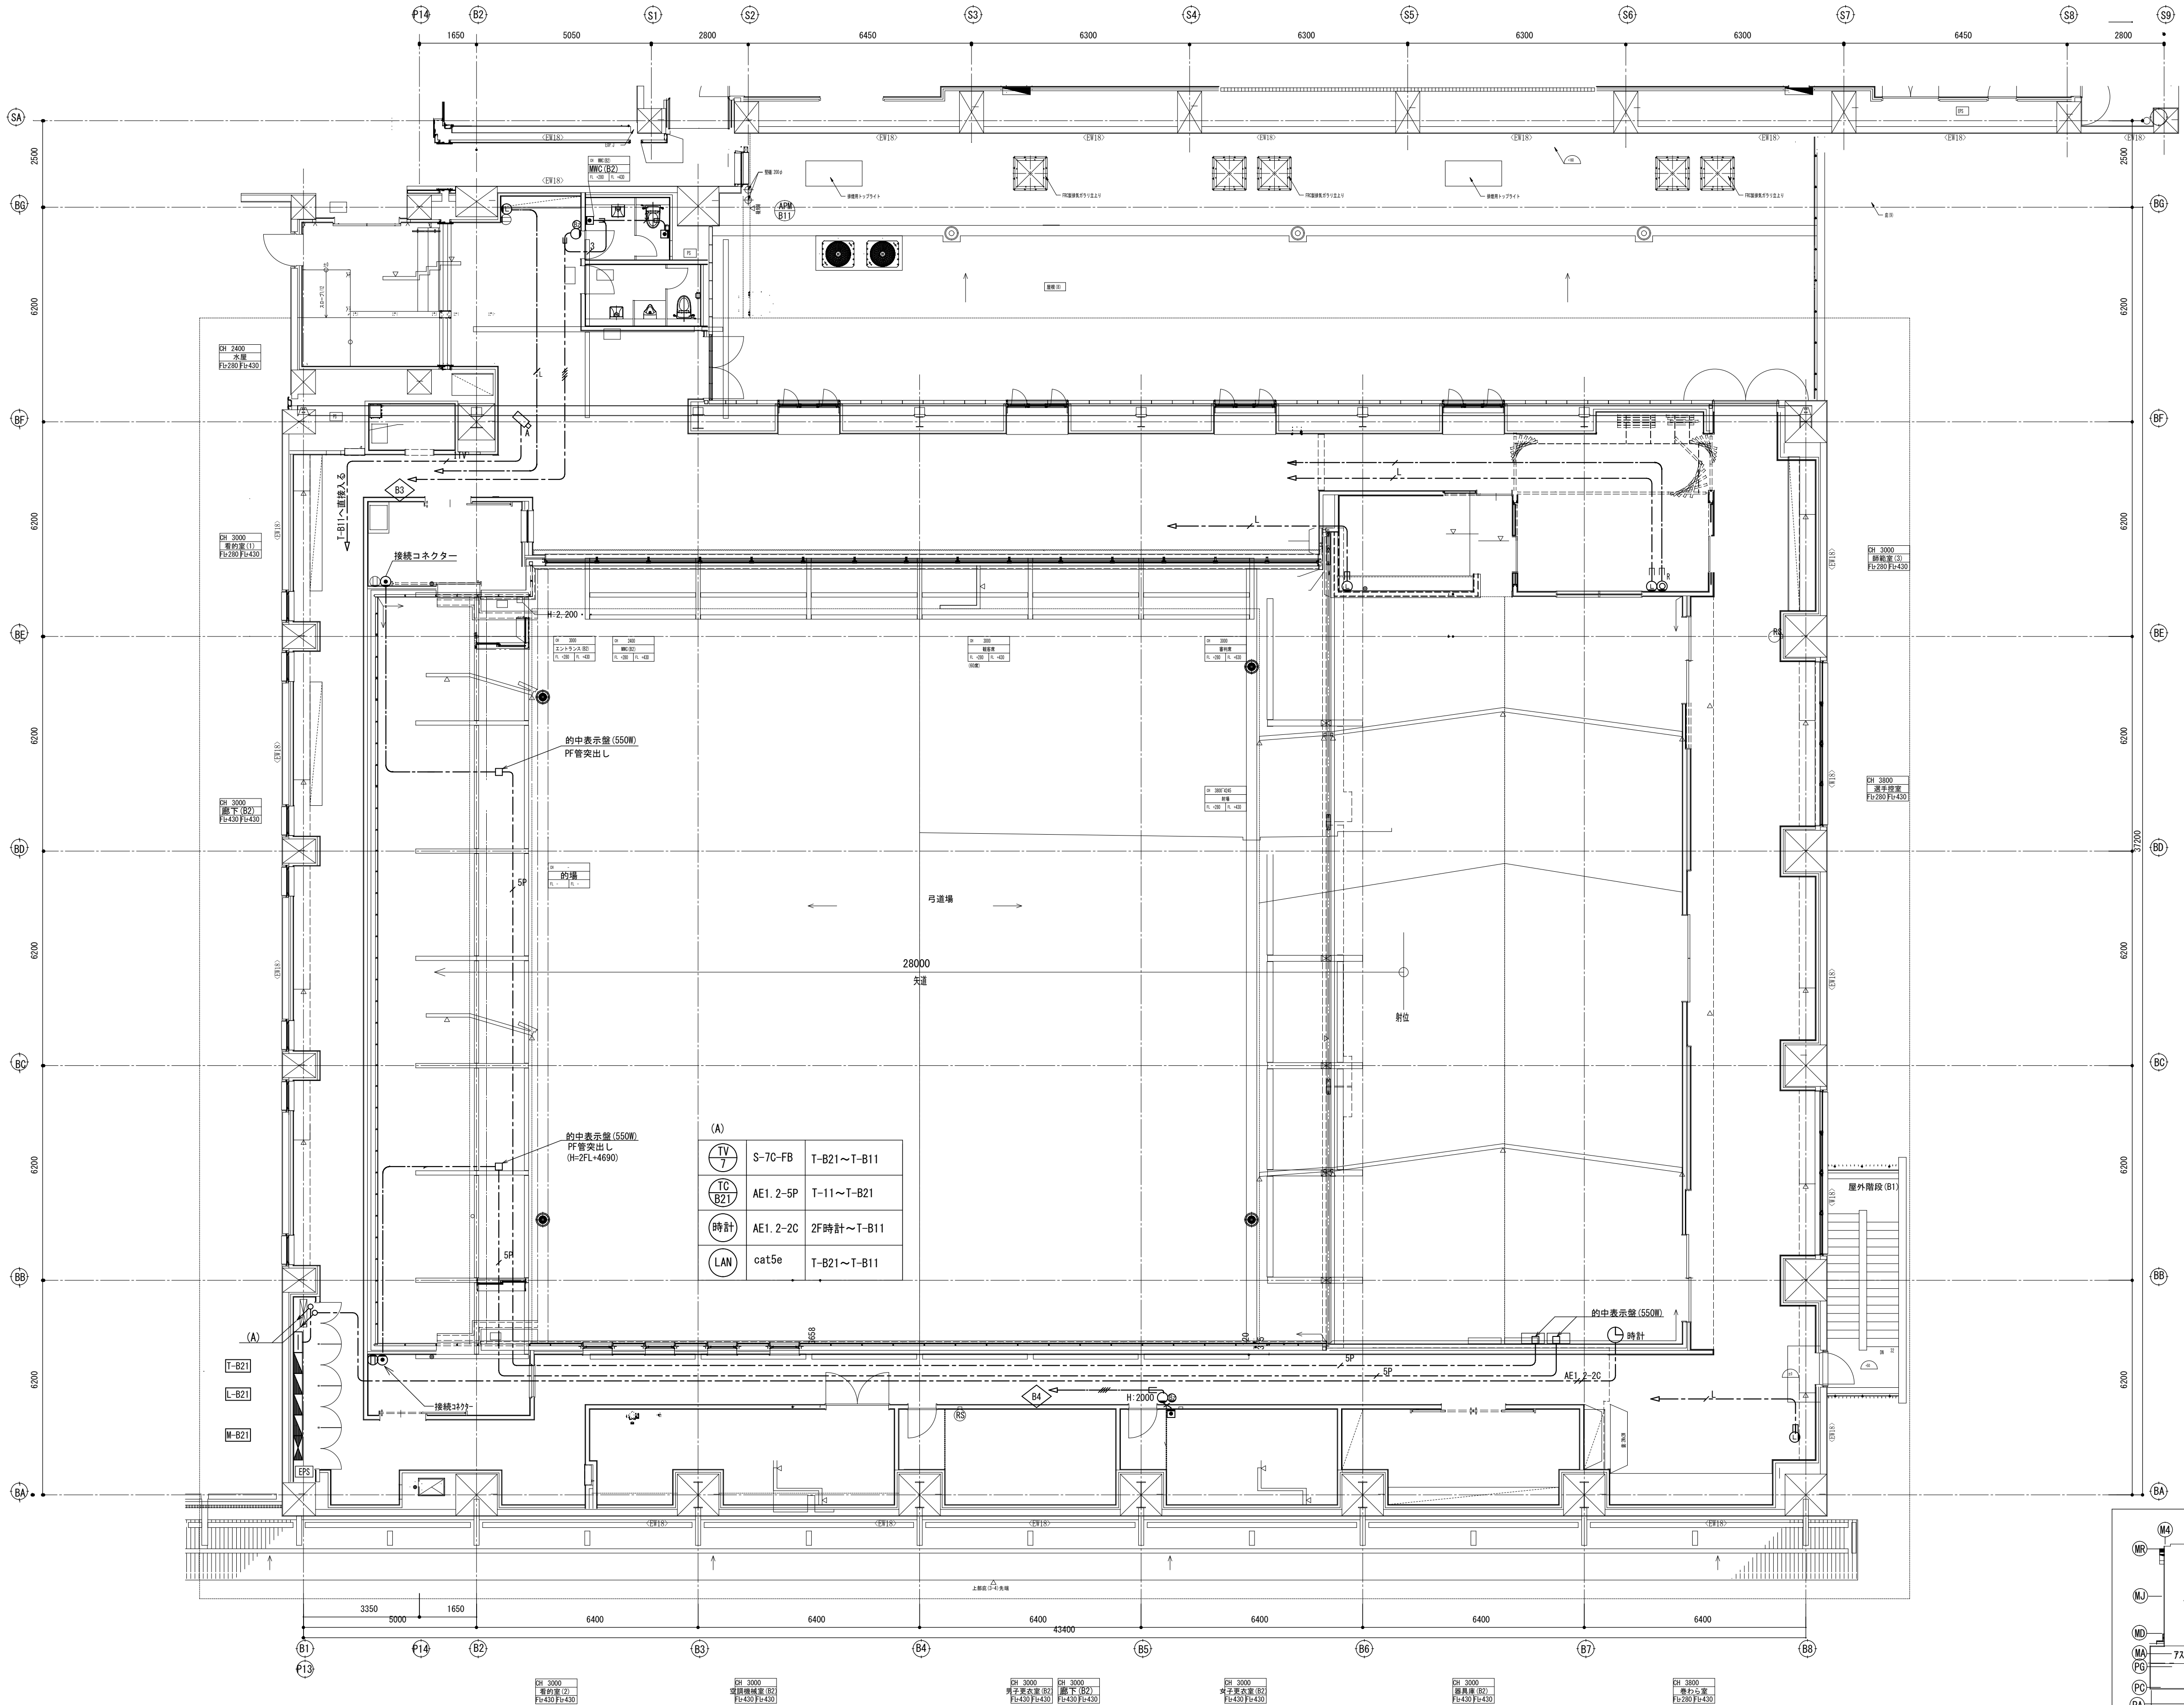

縮尺 S : 1 / 100



備 考		製 国 平成29年 6月15日	承認 年 月 日	注 文 先	津市 殿	件名 津市産業・スポーツセンター電気設備工事	現場代理人 監視技術者 担当者 作成者
		変更・訂正		納 入 先	津市 殿	通信情報設備 武道館2階 配管配線図	
						東邦・三重日信特定建設工事共同企業体	図番 E-0110

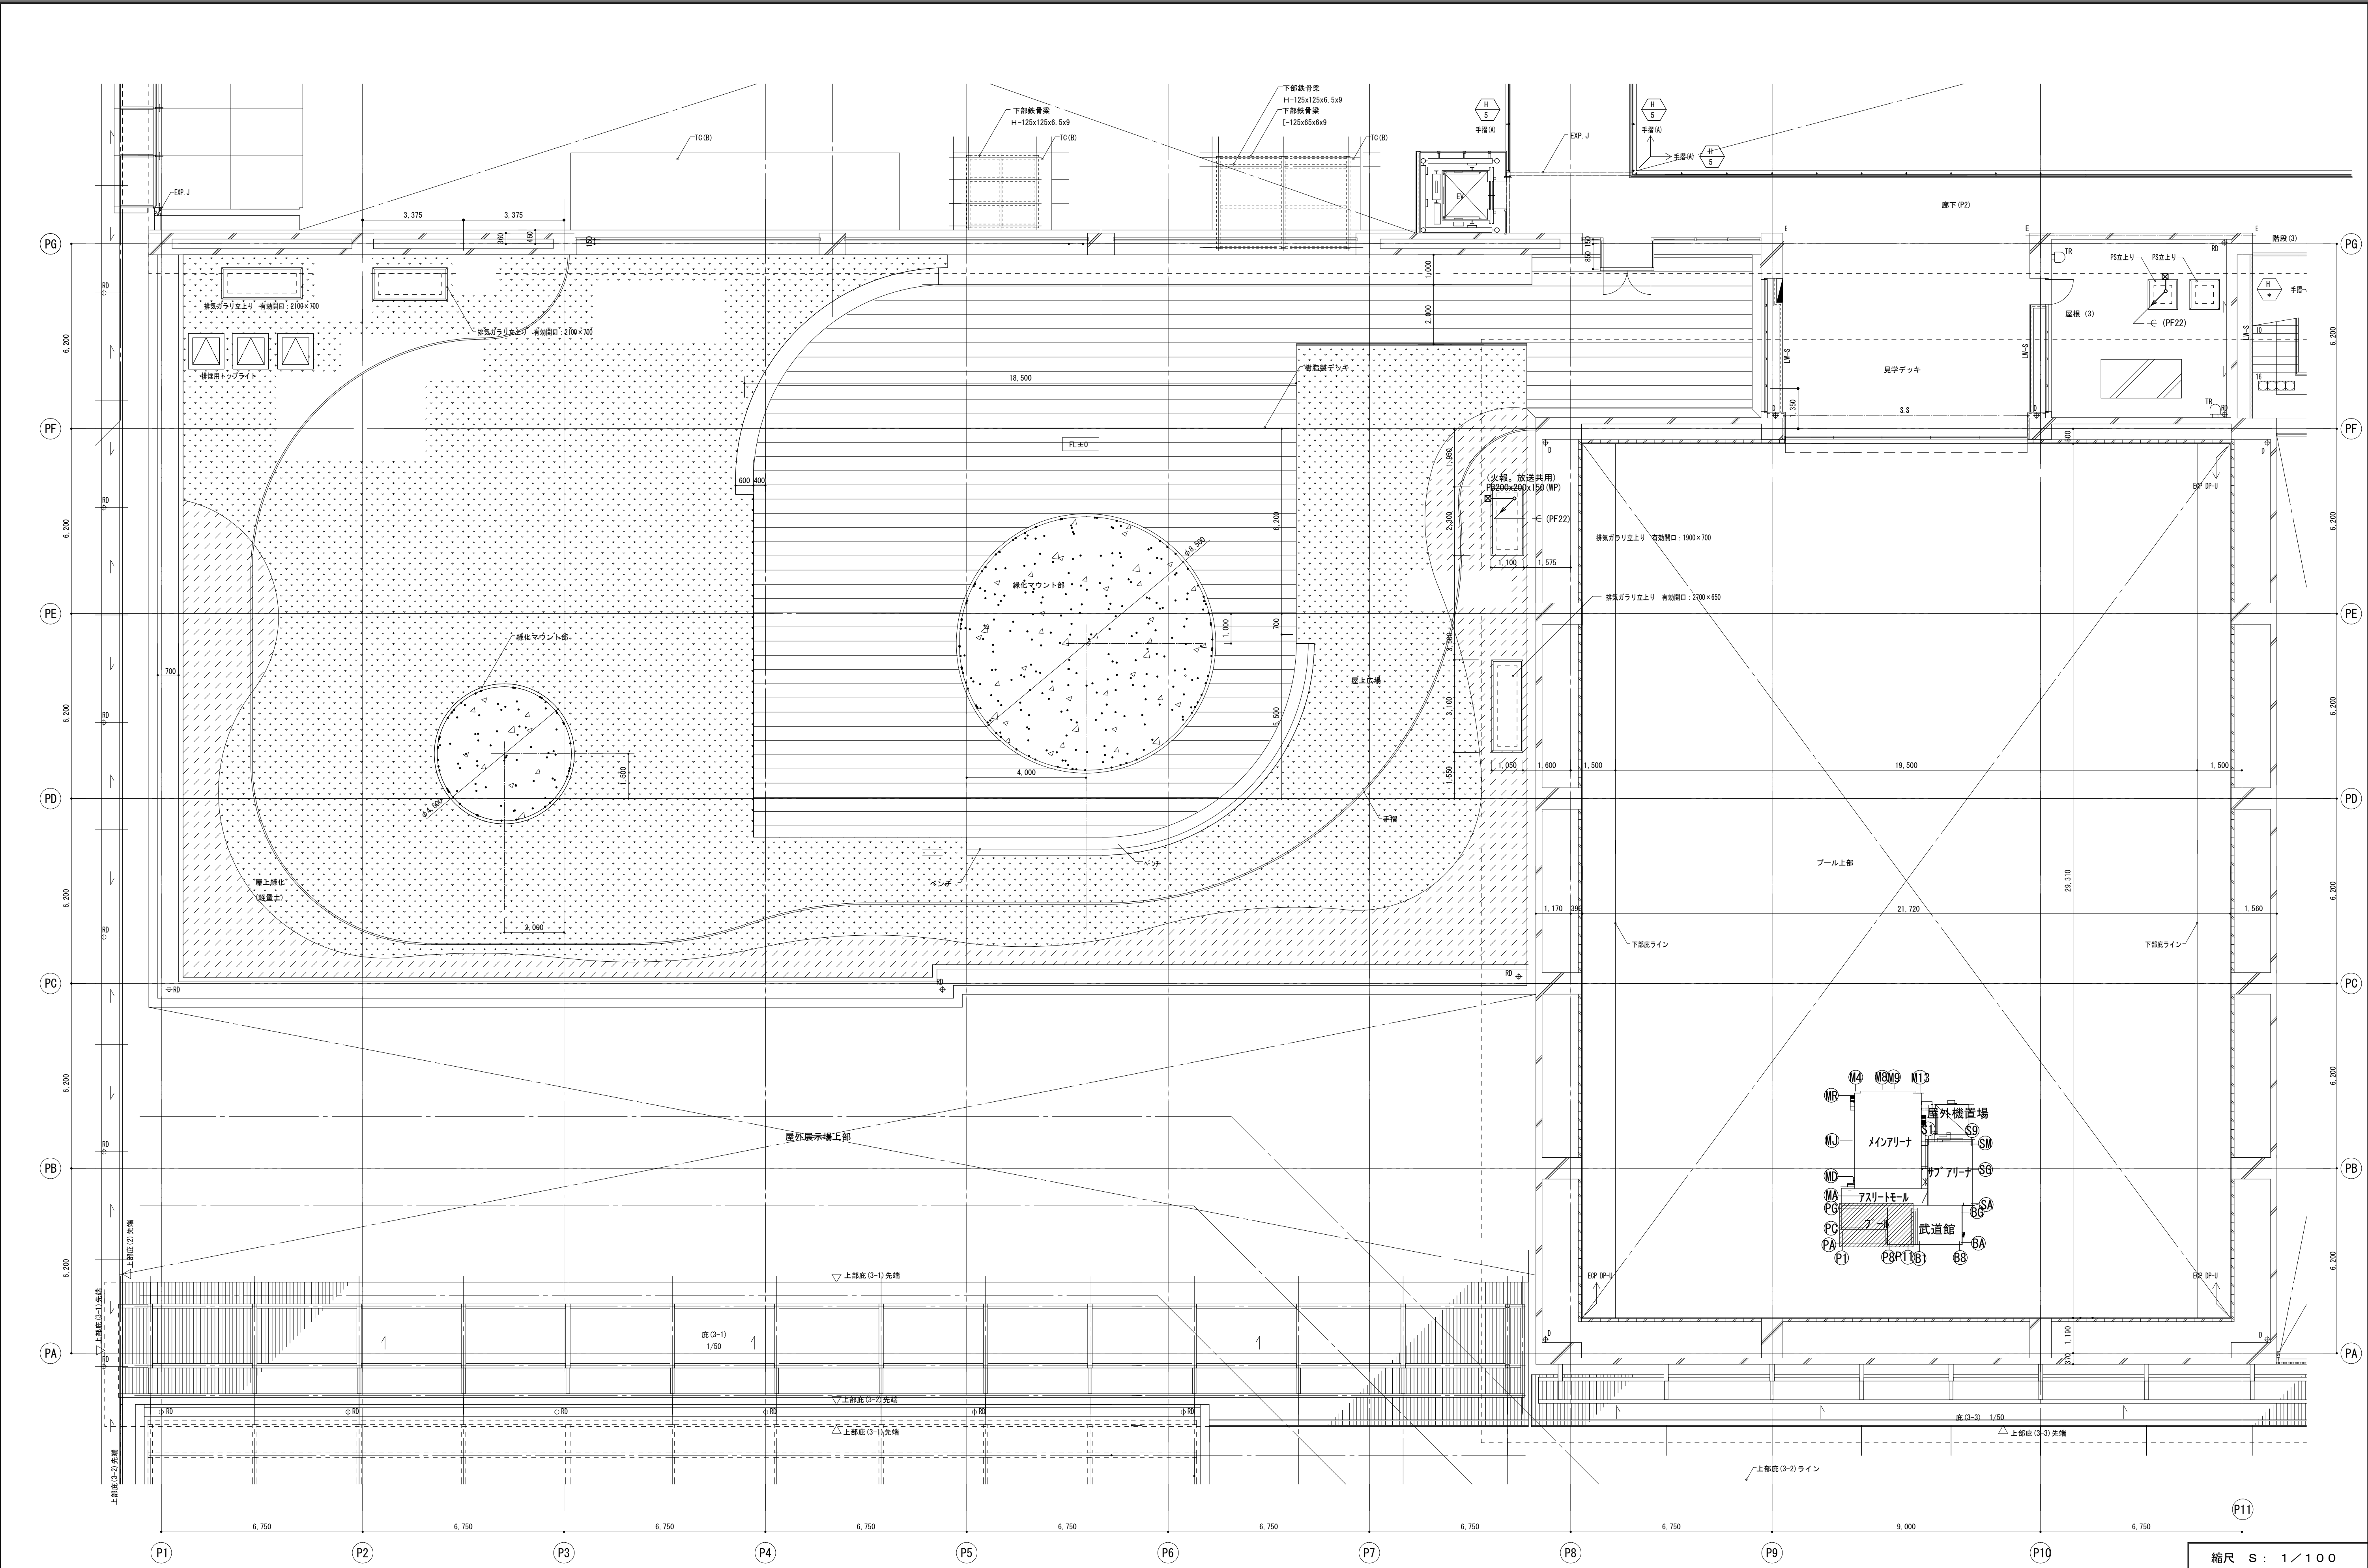



縮尺 S : 1 / 100			
備 考	製 図 平成29年 6月15日	承認 年 月 日	注 文 先
	変更・訂正		津 市
			納 入 先
		津 市	殿
		津 市	殿
		件 名 津市産業・スポーツセンター電気設備工事	
		通信情報設備 プール・フィット2階 配管配線図	
		東邦・三重日信特定建設工事共同企業体	
		図 番	E-011

図中特記なき配管は下記の通りとします。


・電話	EBT0.5-2P (PF16)
・情報 (LAN)	(PF22)
・時計 (情報表示)	UTP (Cat5e) 0.5-4P (PF16)
・インターネット (呼び出し)	AE1.2-2C (PF16)
	AE1.2-4C (PF16)
	AE1.2-3P (PF22)
	AE1.2-5P (PF22)
・テレビ (共同受信)	SC-FB (PF16)
・テレビ (呼び出し)	AE1.2-2C (PF16)
	AE1.2-3C (PF16)
・電機器具	UTP (Cat5e) 0.5-4P (PF16)
・配管	(PF22)
* 但し2重天井内はケーブル転がし配線とする。	
※ 軽量間仕切り内はPF管配管とする。	

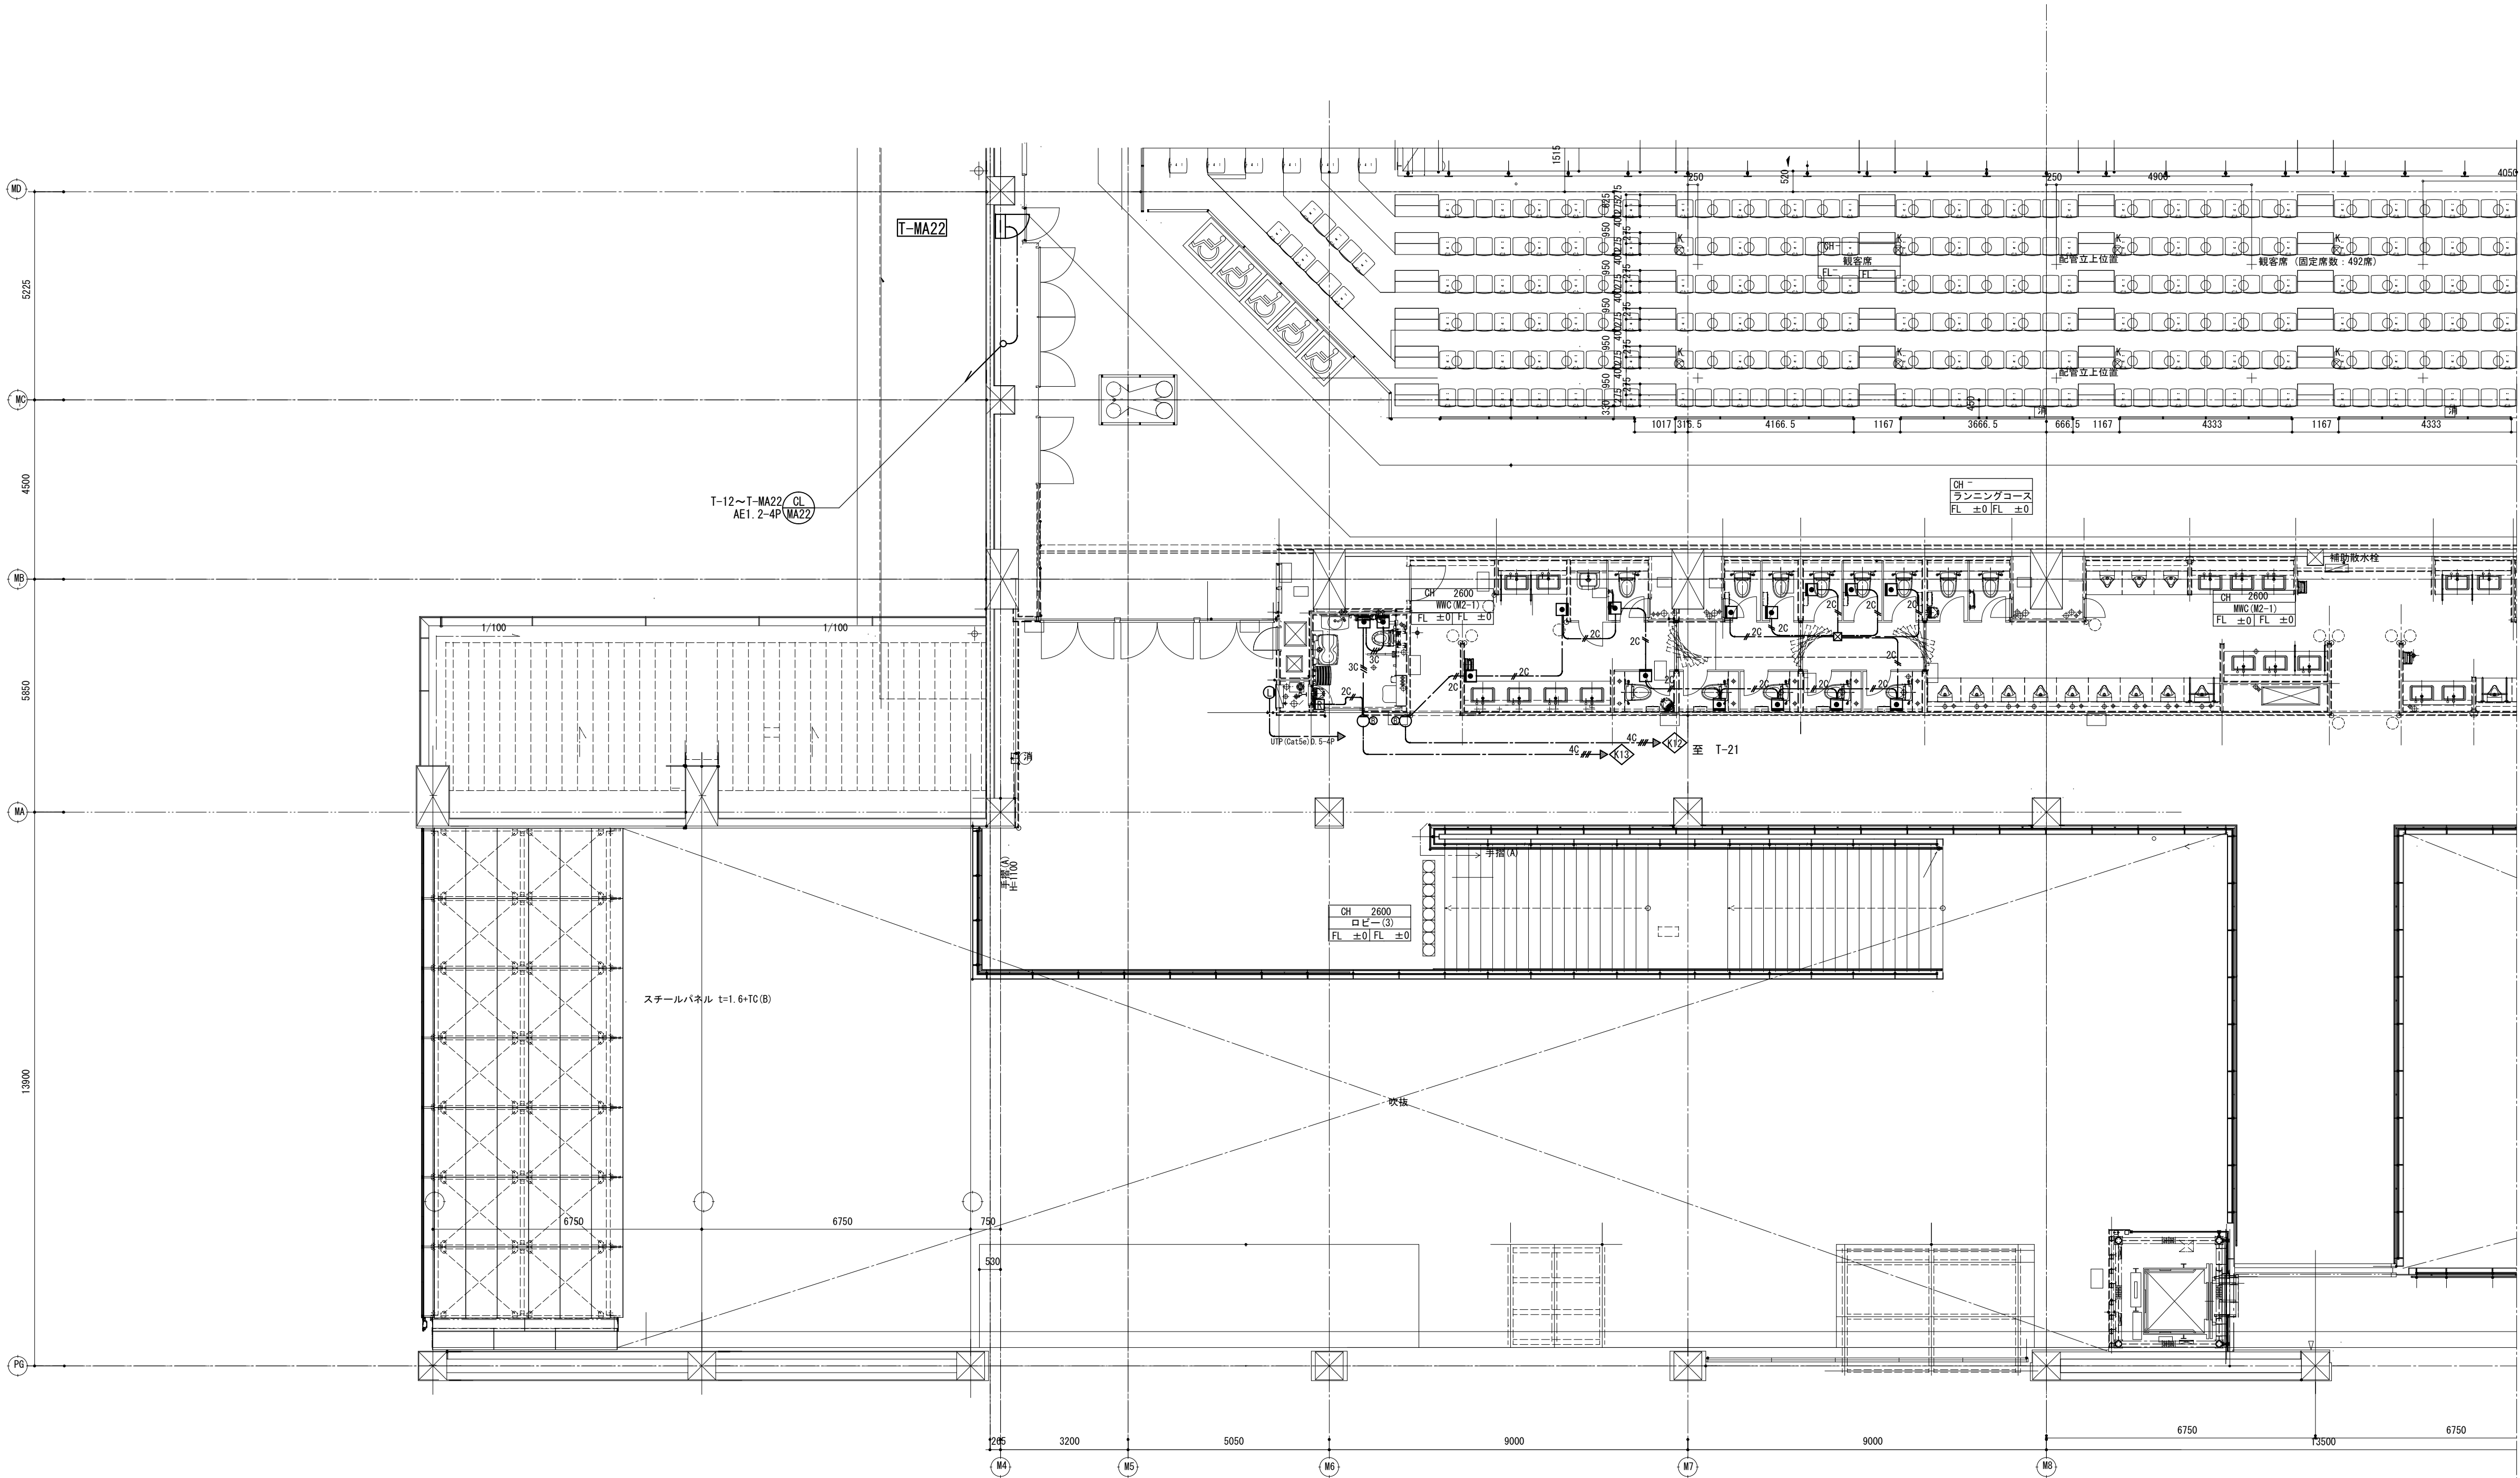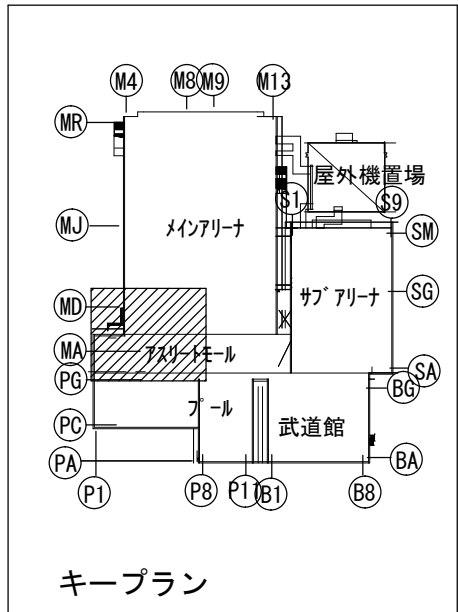

備 考		製 図 平成29年 6月15日 承認 年 月 日	注 文 先	津 市 殿	件 名 津市産業・スポーツセンター電気設備工事 通信情報設備 7フロートール2階 配管配線図その1	現場代理人	監理技術者	担当者	作成者
変更・訂正									
			納 入 先	津 市 殿	東邦・三重日信特定建設工事共同企業体	図 番 E-0112			

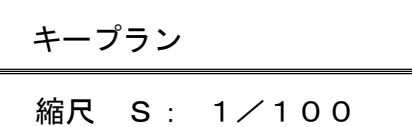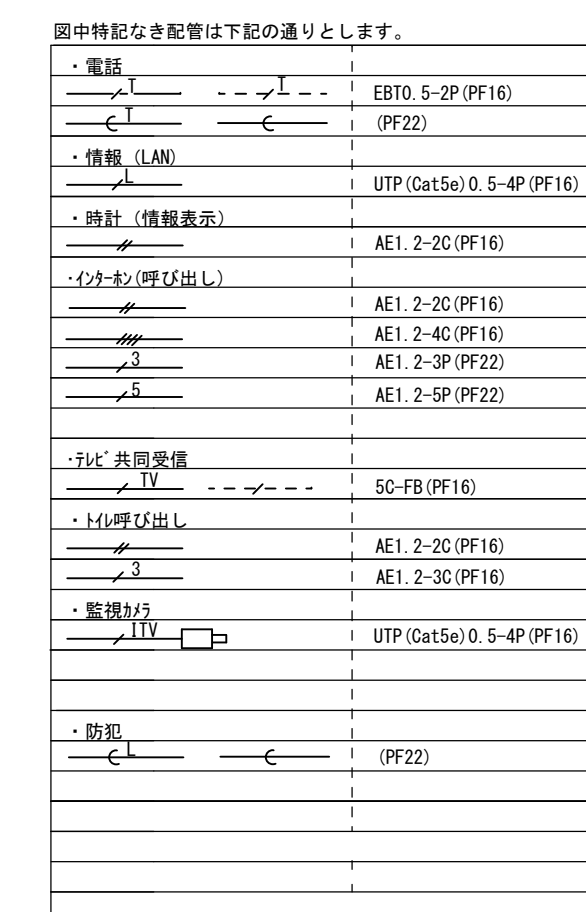

備 考	製 図 平成29年 6月15日	承 認 年 月 日	注 文 先	津市 殿	件名 津市産業・スポーツセンター電気設備工事現場代理人 監理技術者 担当者 作成者	
	変更 訂正 : : :					通信情報設備 7スリットル2階 配管配線図その2
	△ : : :					
	△ : : :					
	△ : : :					
			納 入 先	津市 殿	東邦・三重信特定建設工事共同企業体	
						図番 E-O113

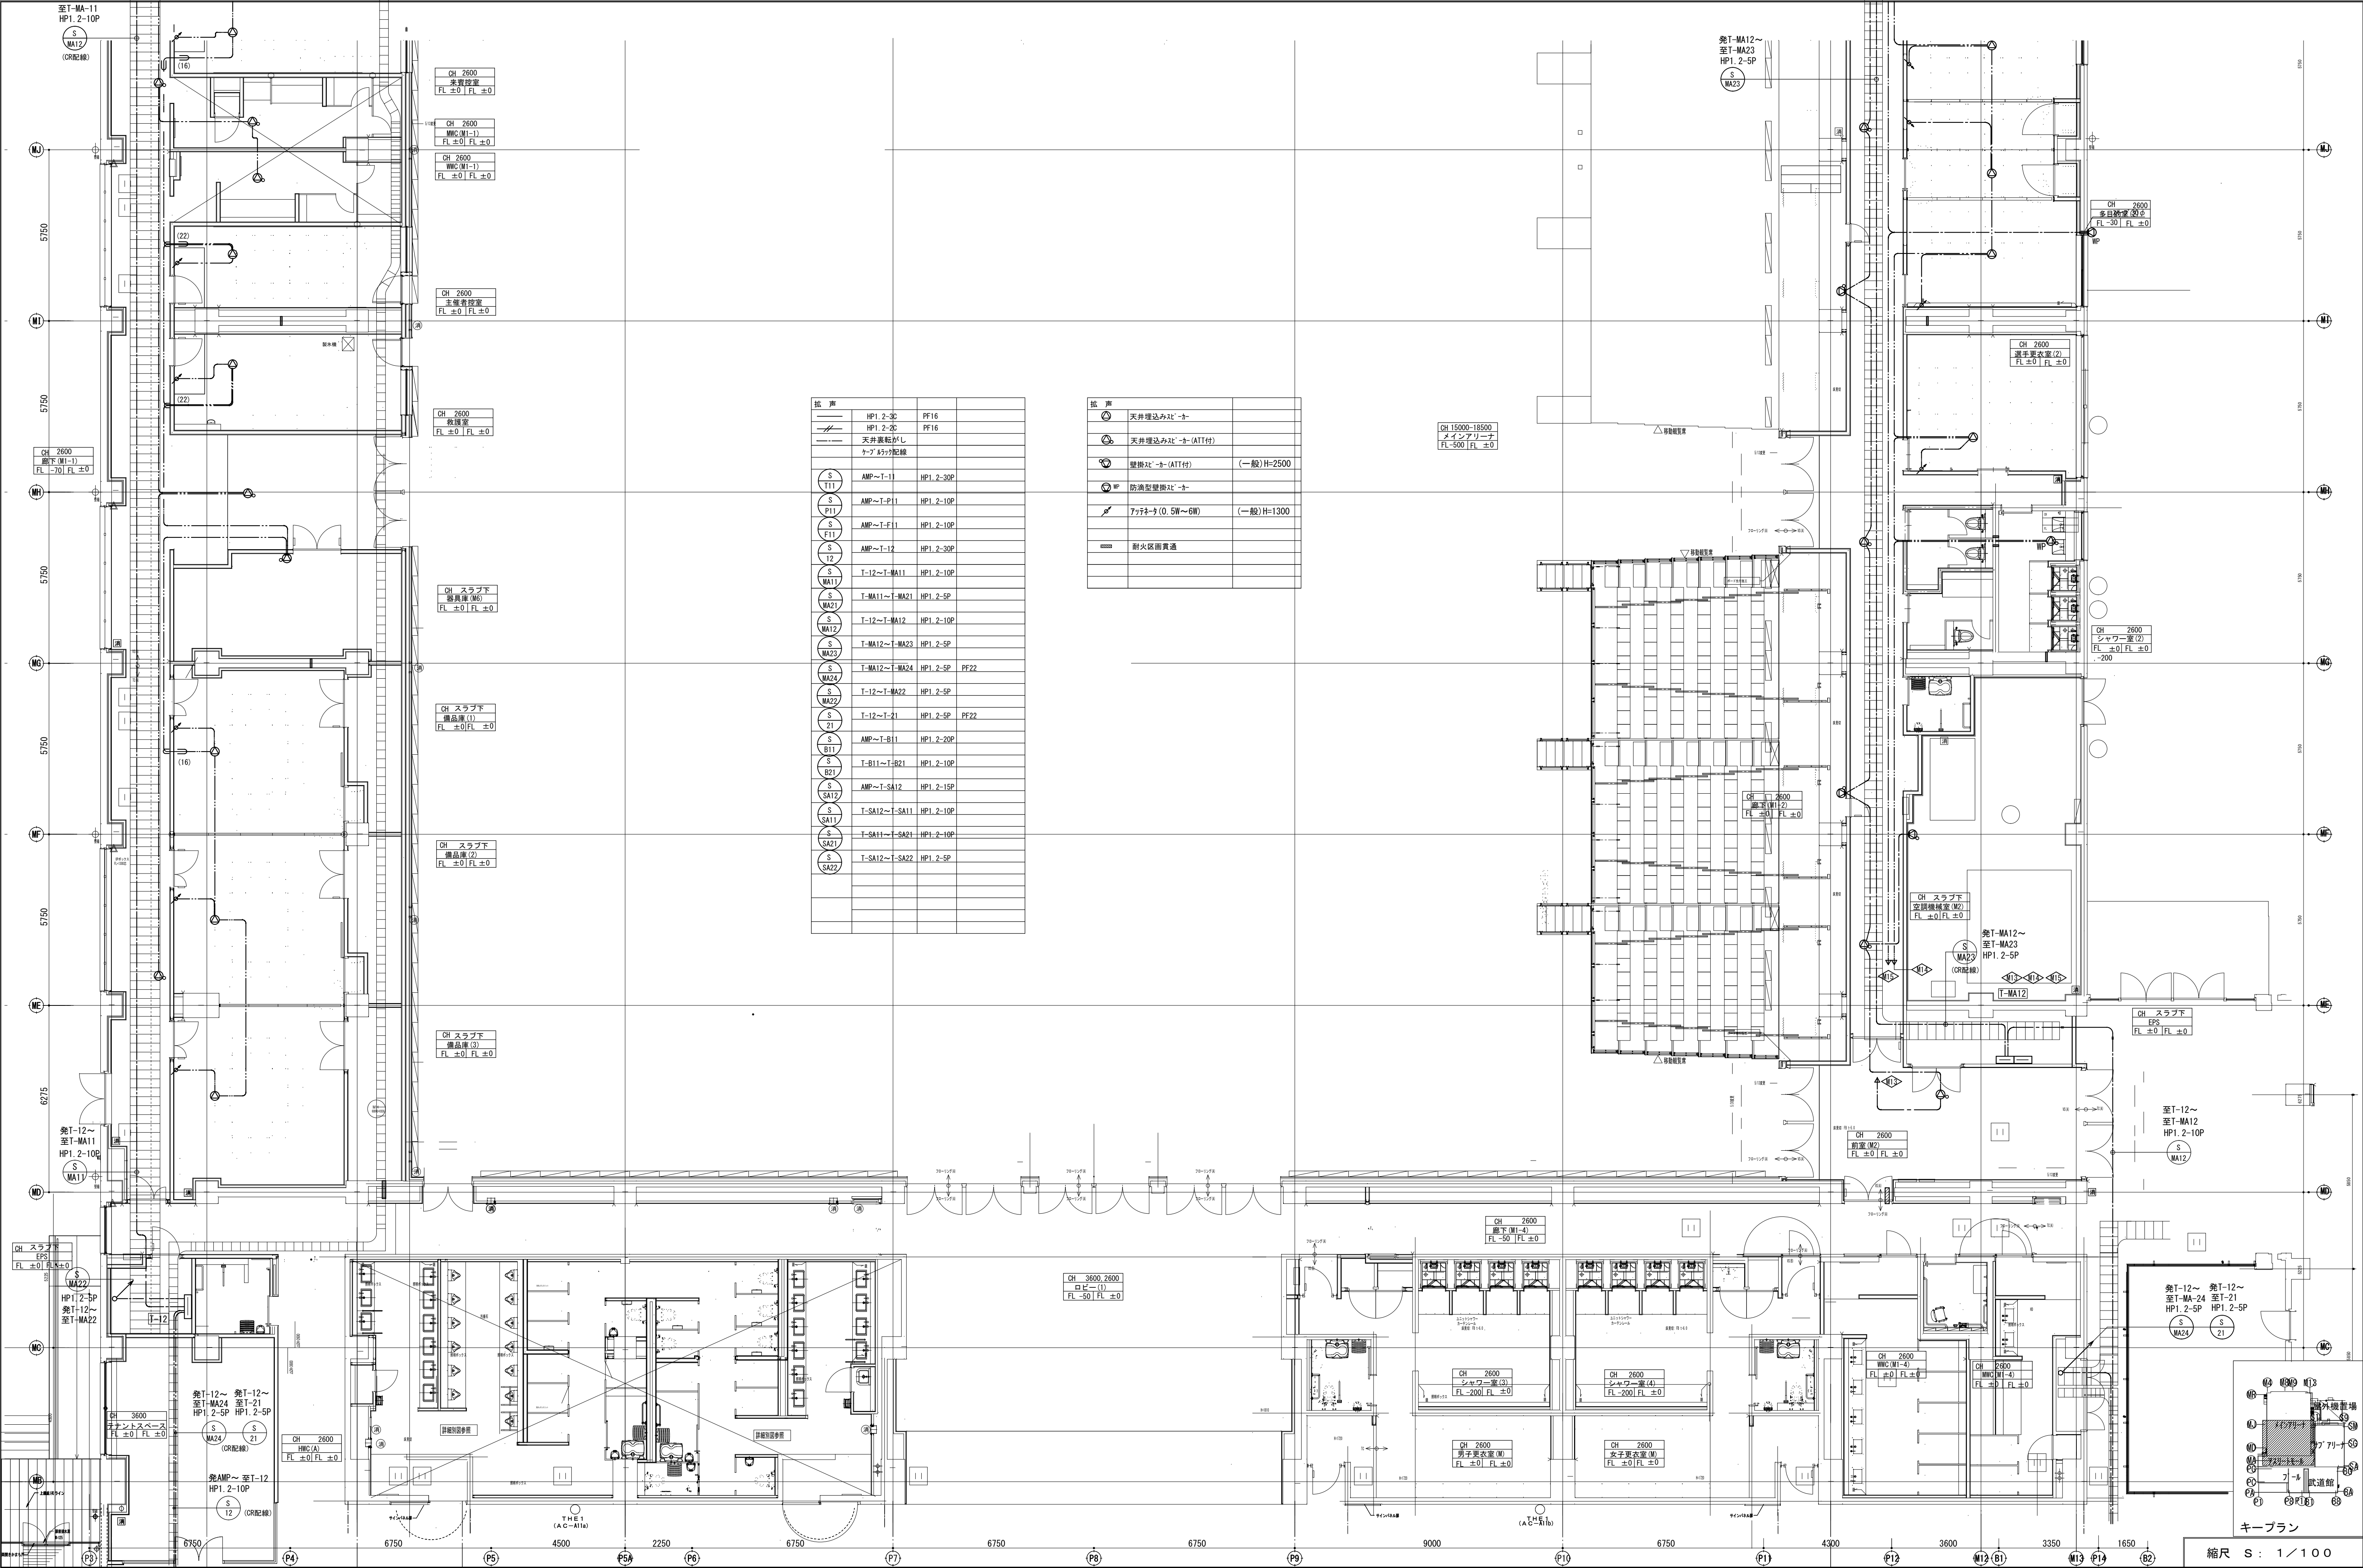


抵 岸	HP1 2-30	PF16
HP1 2-20	PF16	
天井裏配線		
ケーブル配線		
S	AMP~T-11	HP1 2-30P
T11		
S	AMP~T-P1	HP1 2-10P
P11		
S	AMP~T-F1	HP1 2-10P
F11		
S	AMP~T-12	HP1 2-30P
12		
S	T-12~T-MA11	HP1 2-10P
MA11		
S	T-MA11~T-MA21	HP1 2-5P
MA21		
S	T-12~T-MA12	HP1 2-10P
MA12		
S	T-MA12~T-MA22	HP1 2-5P
MA22		
S	T-MA12~T-MA24	HP1 2-5P
MA24		
S	T-12~T-MA22	HP1 2-5P
MA22		
S	T-12~T-21	HP1 2-5P
21		
S	AMP~T-B1	HP1 2-20P
B11		
S	T-B11~T-B21	HP1 2-10P
B21		
S	AMP~T-SA12	HP1 2-15P
SA12		
S	T-SA12~T-SA11	HP1 2-10P
SA11		
S	T-SA11~T-SA21	HP1 2-10P
SA21		
S	T-SA12~T-SA22	HP1 2-5P
SA22		

抵 岸	天井埋込みLED	
天井埋込みLED (ATT付)		
壁掛けLED (ATT付)	(一般) H=2500	
防滴型壁掛けLED		
フックLED (0.5W~6W)	(一般) H=1300	
耐火区画貫通		

CH 15000-18500
メインアリーナ
FL -500 FL ±0

縮尺 S : 1 / 100

備 考	製 国 平成29年 6月15日 承認 年 月 日	注 文 先	津市 股	件名 津市産業・スポーツセンター電気設備工事 非常放送設備 マインアリーナ1階 配管配線図その1	現場代理人 監理技術者 担当者 作成者
	変更・訂正				
		納 入 先	津市 股	東邦・三重日信特定建設工事共同企業体	図番 E-0114

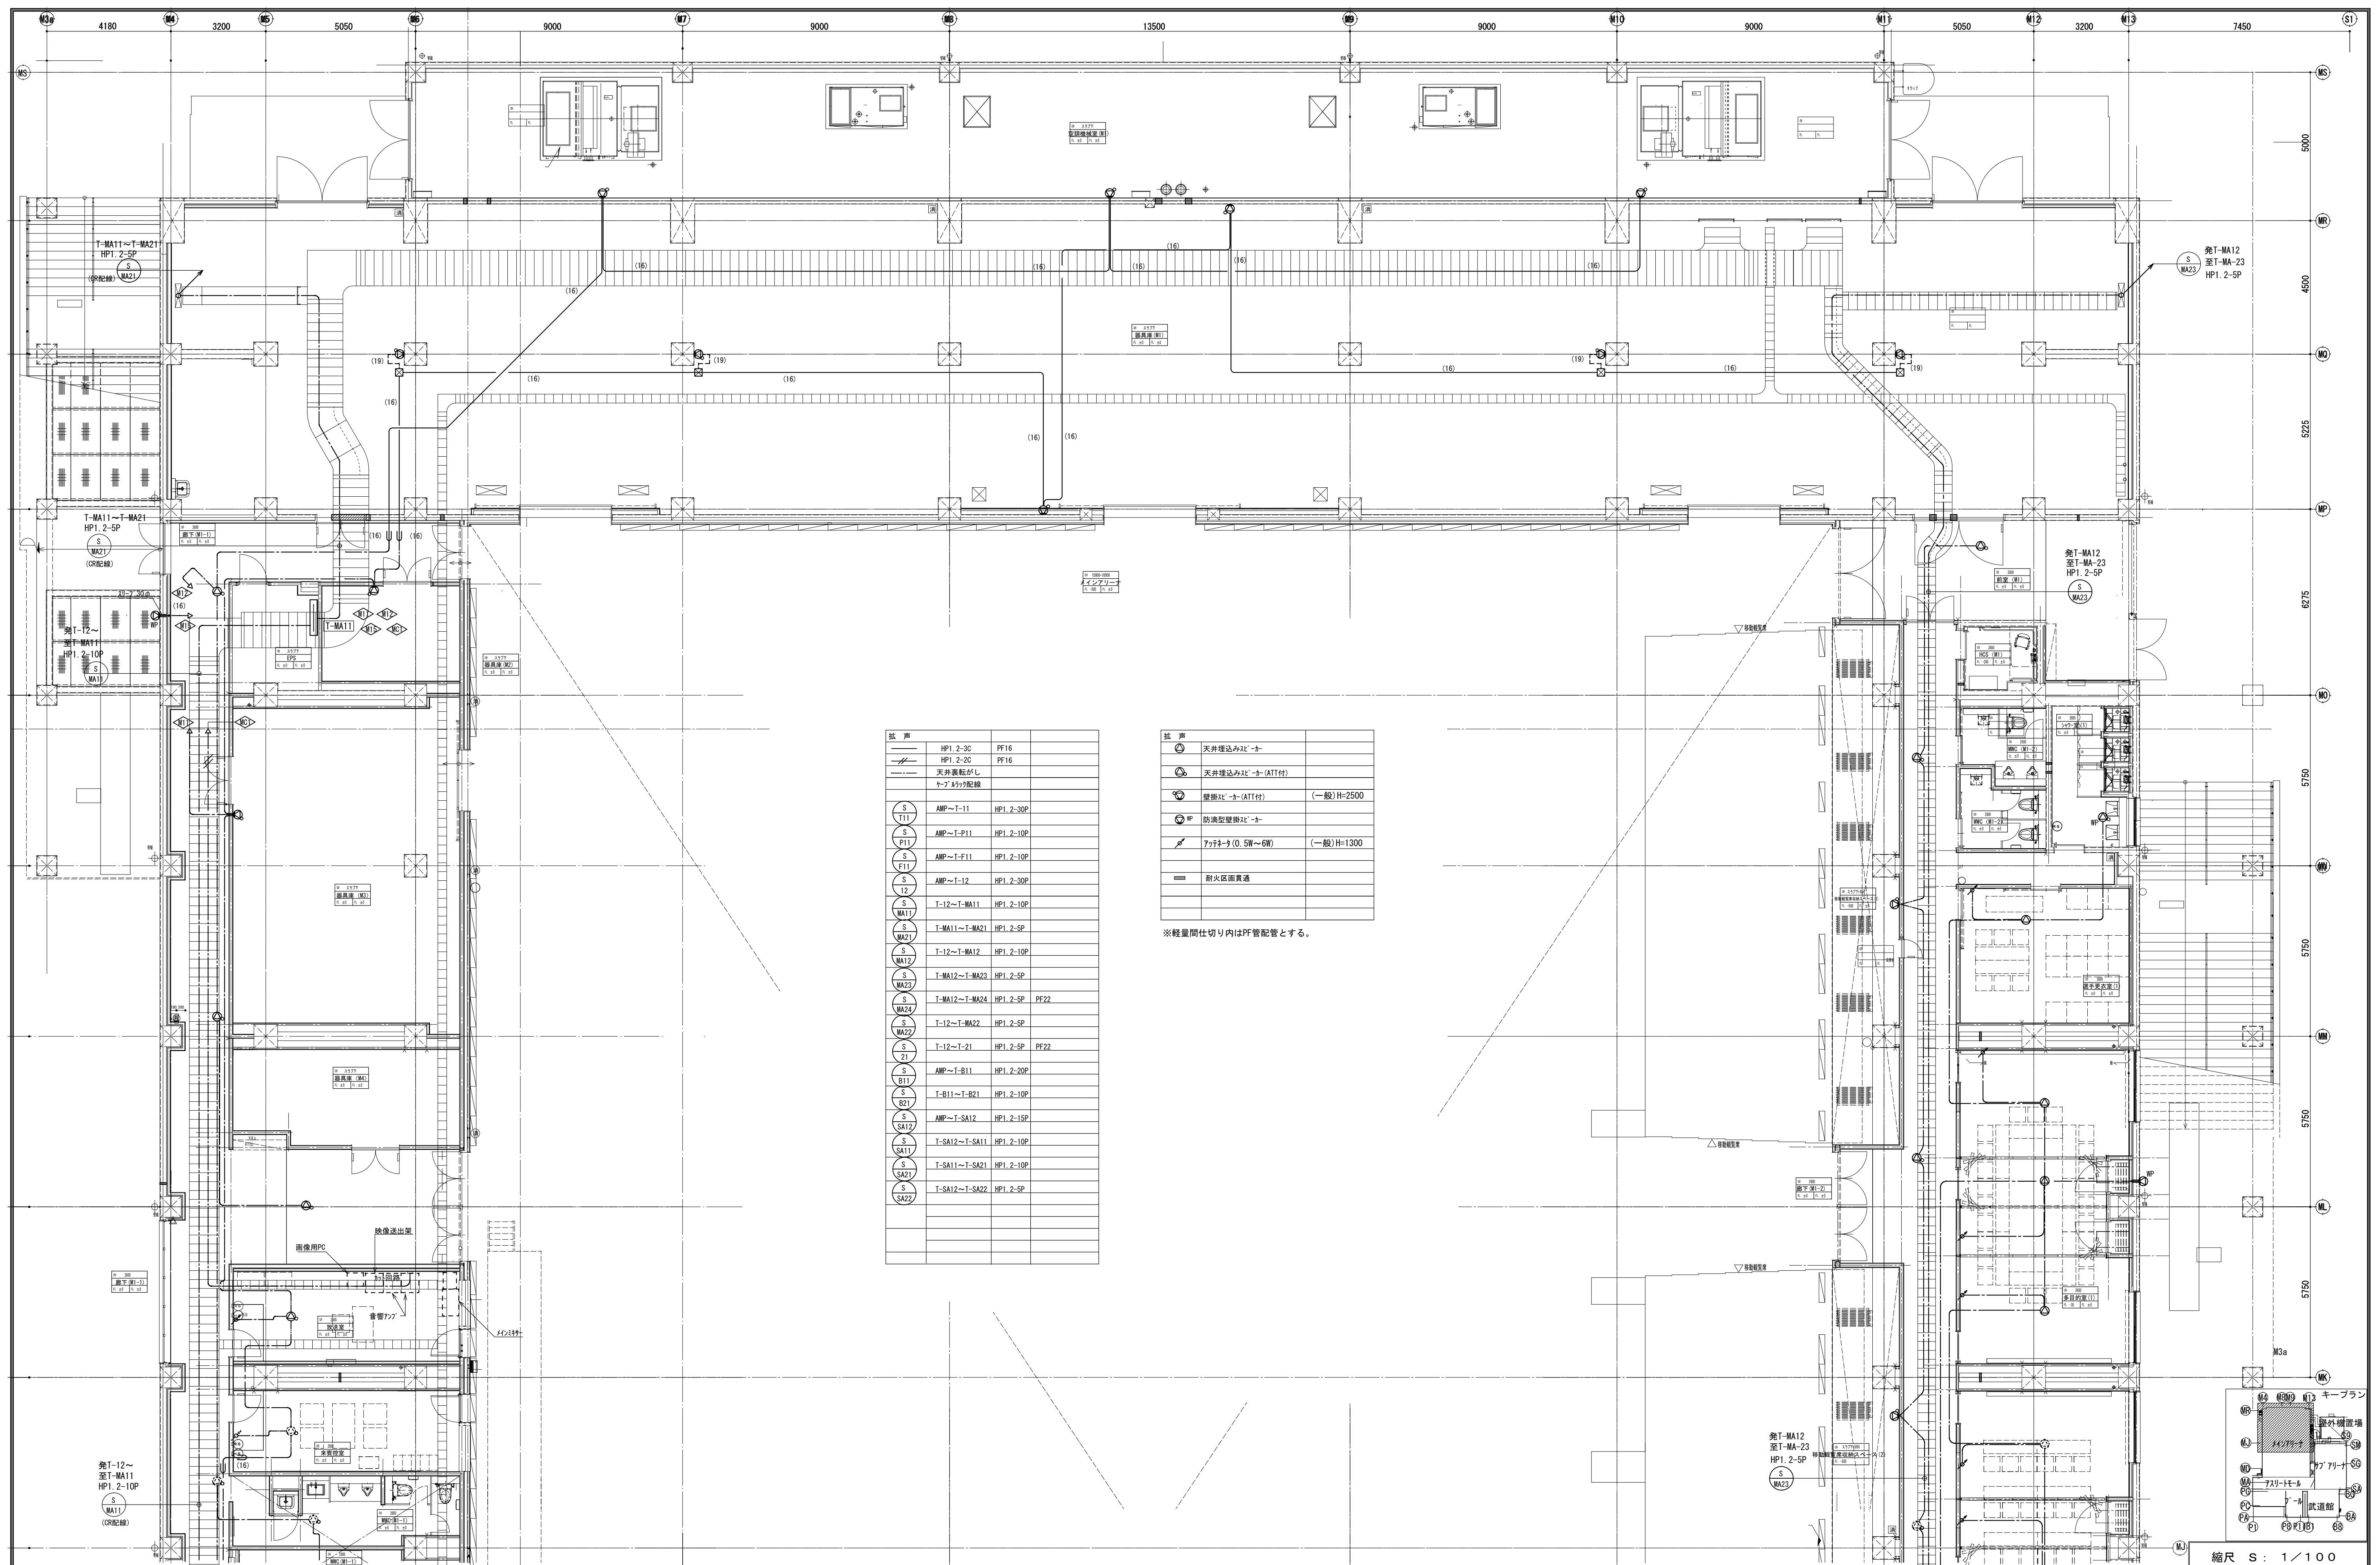[illegible]

振 声		
㊦	天井埋込み2K ¹ ・カ	
㊧	天井埋込み2K ¹ ・カ(ATT付)	
㊨	壁埋込 ¹ ・カ(ATT付)	(一般)H=2500
㊩	防滴型壁埋込2K ¹ ・カ	
㊪	775 ² ・タ(O.5W~6W)	(一般)H=1300
㊫	耐火区画貫通	

※軽量間仕切り内はPF管配管とする。

備 考	製 図 平成29年 6月15日	承認 年 月 日	注 文 先	津市 殿	件名 津市産業・スポーツセンター電気設備工事 非常放送設備 インテリア1階 配管配線図その2	現場代理人	監理技術者	担当者	作成者
	変更・訂正 : : :								
	△ : : :	納 入 先	津市 殿	東邦・三重日信特定建設工事共同企業体	図番 E-0115				
	△ : : :								
	△ : : :								

放送設備		
AMP	防災7W	
ETM	非常7W	
△	天井埋込ｽﾍﾞｰﾙ	
△	天井埋込ｽﾍﾞｰﾙ(ATT付)	
△	天井埋込ｽﾍﾞｰﾙ(3W-ATT付)	
△	壁掛ｽﾍﾞｰﾙ(ATT付)	(天井高)×0.9
△	防滴型天井埋込ｽﾍﾞｰﾙ	
△	防滴型壁掛ｽﾍﾞｰﾙ	(天井高)×0.9
△	柱状ｽﾍﾞｰﾙ	
△	ｸﾘｱﾍﾞｰﾙ	(天井高)×0.9
△	ﾌｧｯﾃｰﾙ(0.5W～6W)	(一般) 1300
△	ｶｯﾄﾄﾚｰ	(一般) 300


防火区画を示す

注) 1. 図中特記なき配管配線は下記による


- 非常放送
- HP1. 2-3P (PF16)
- HP1. 2-2C (PF16)
- HP1. 2-3C (PF16)
- HP1. 2-3C ころがし
- 間仕切り内はP管にて保護すること

3. 特記なきボックス区分は天井内JBは大四深ボックス
位置ボックスは中四深ボックスとする
※代かへは小判かへ以外は図示による。

4. 機器配置・寸法・インサートは天井伏図・総合図による。

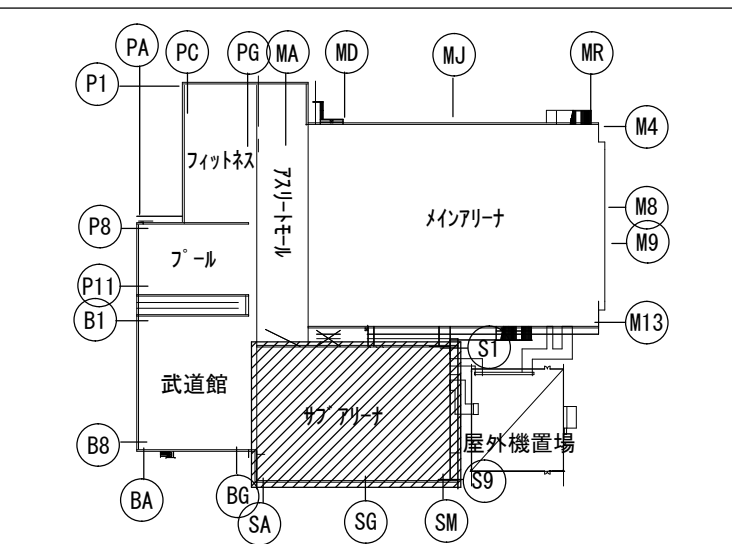









キープラン

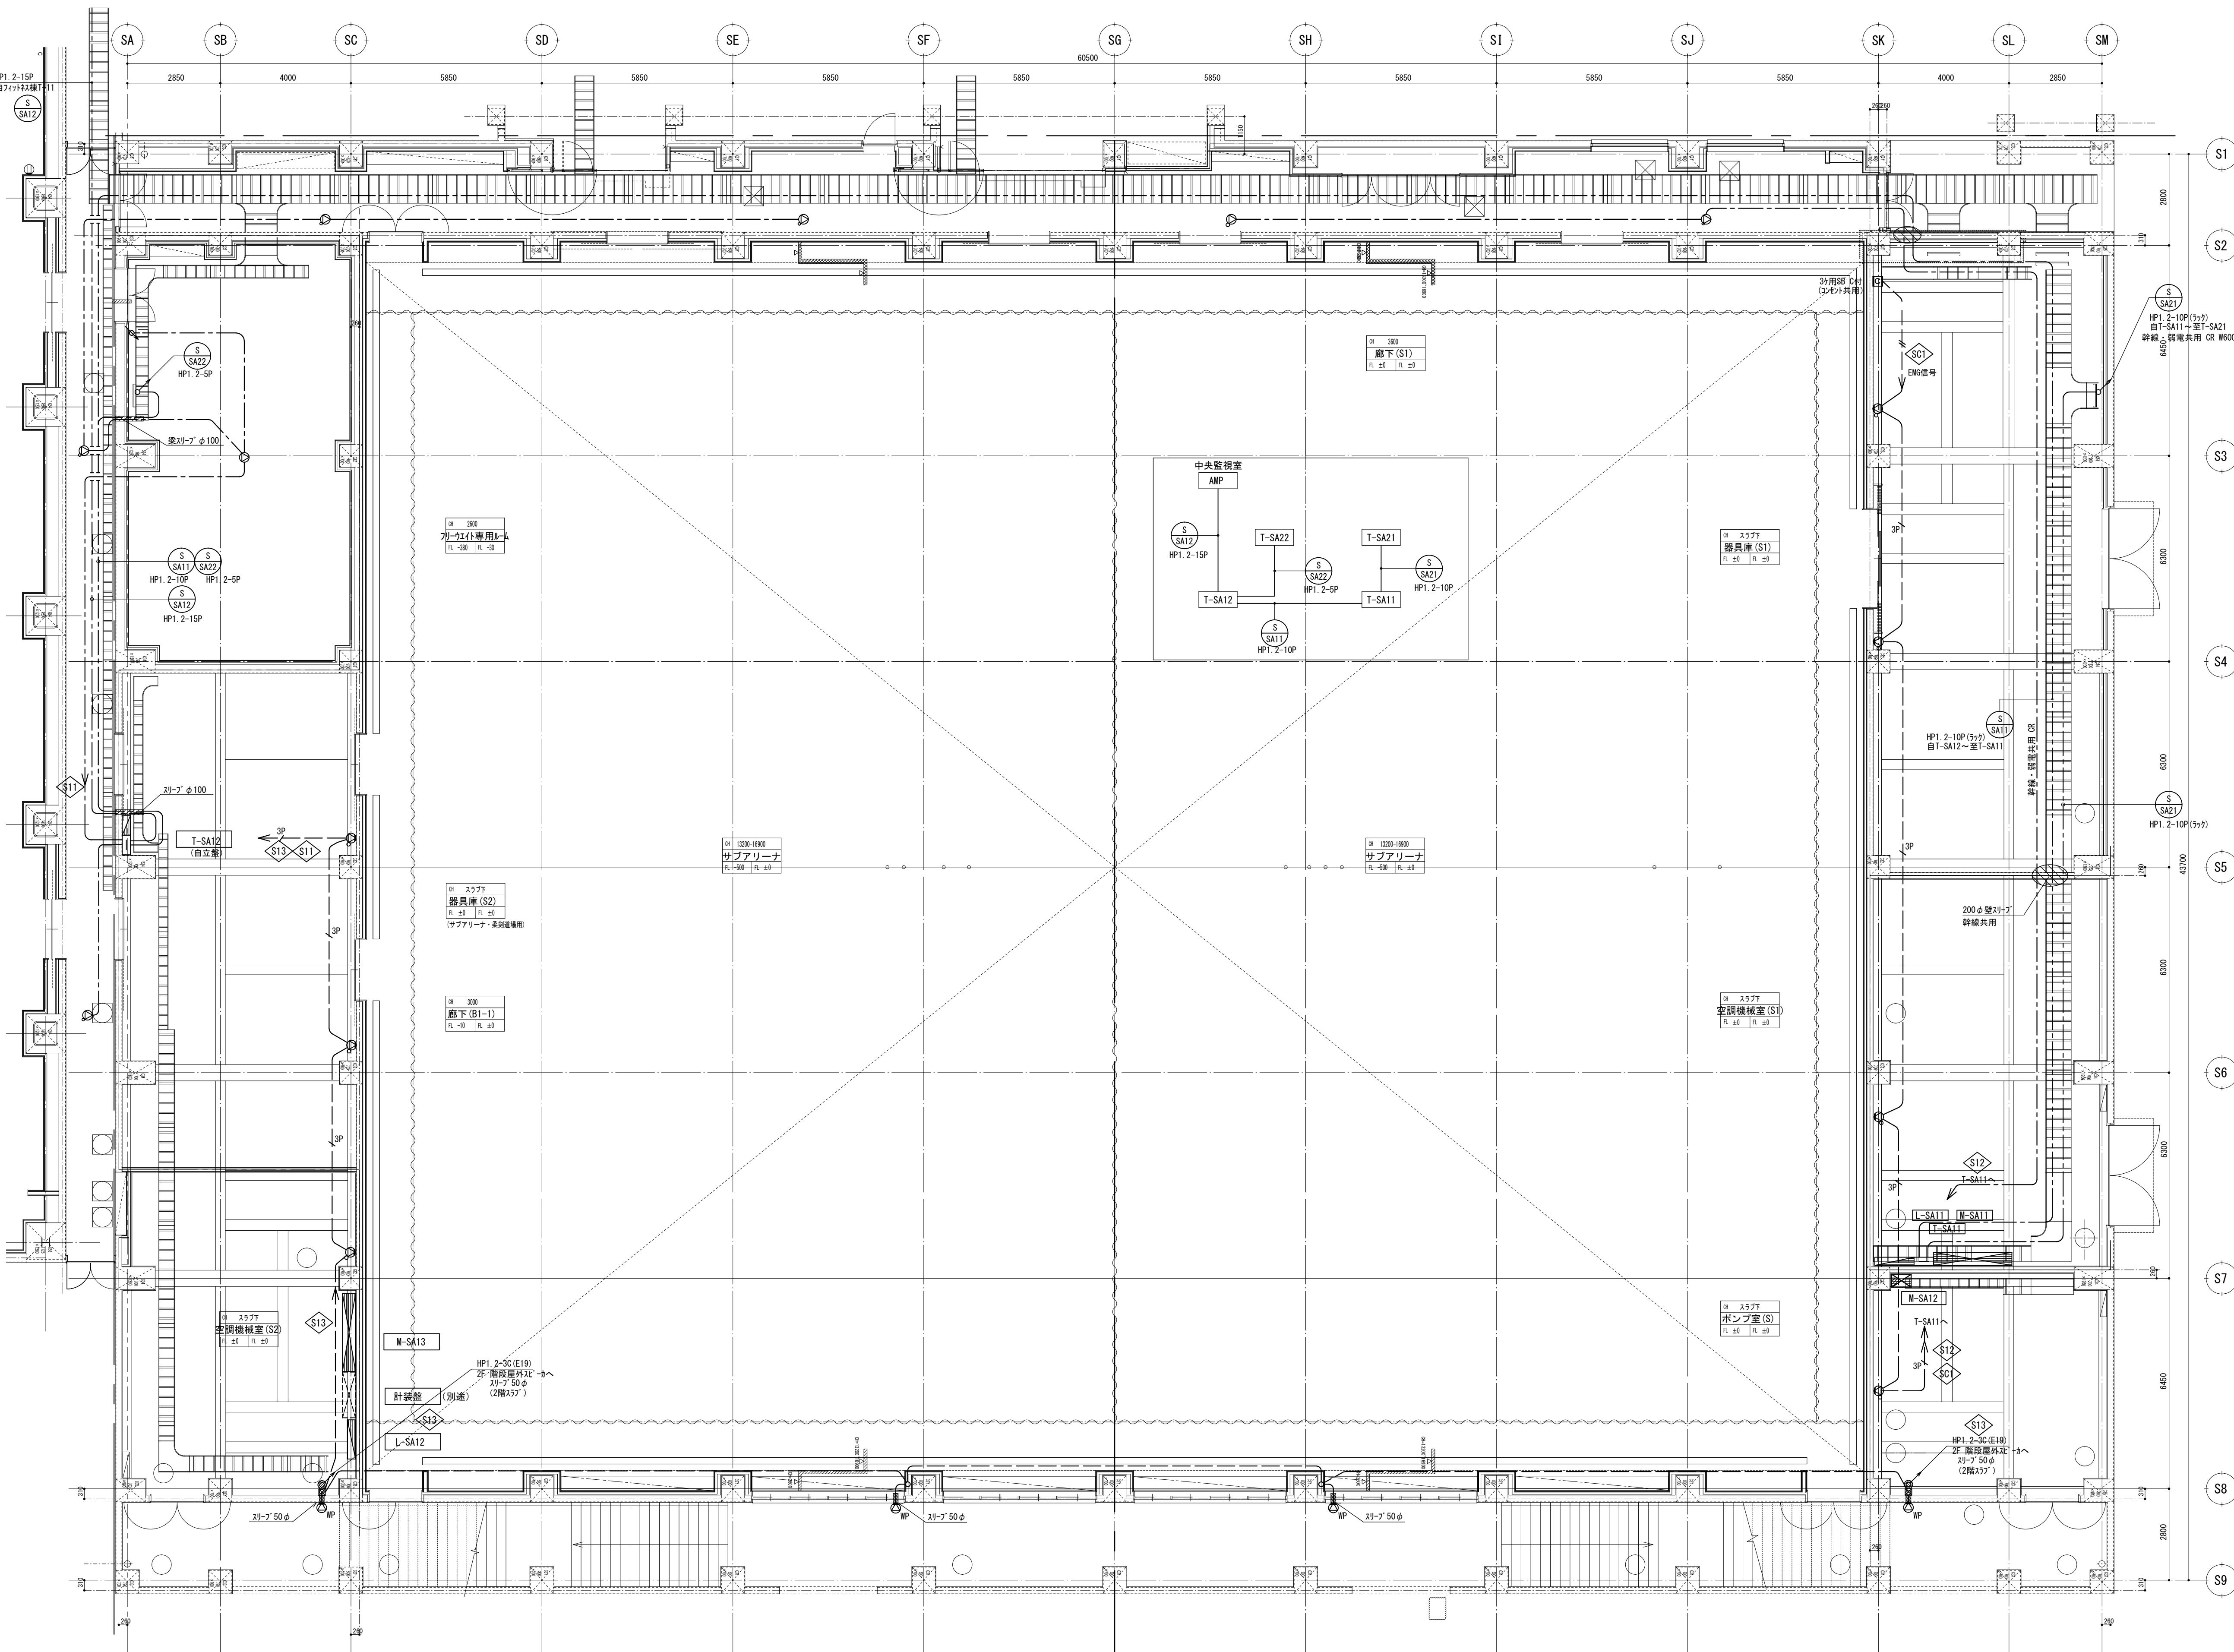

T-SA12 盤エリア T-SA11

備 考			製 国 平成29年 6月15日 承認 年 月 日		注 文 先		津市 股		件名 津市産業・スポーツセンター電気設備工事		現場代理人 監理技術者 担当 作成者	
変更・訂正			△		納 入 先		津市 股		非常放送設備 サブアリーナ1階 配管配線図			
			△						東邦・三重日信特定建設工事共同企業体		図番 E-0116	
			△									

        放送設備

AMP	防災アンプ	
ERM	非常リモコン	
	天井埋込ベルカ	
	天井埋込ベルカ(ATT付)	
	天井埋込ベルカ(3W-ATT付)	
	壁掛ベルカ(ATT付)	(天井高)×0.9 小判付
	防滴型壁掛ベルカ	(天井高)×0.9
	柱状ベルカ	(天井高)×0.9
	クリアホン	(天井高)×0.9 小判付
	アッパホン(0.5W~0W)	(一般) 1300 小判付
C	カセットリレー	(一般) 300 3ヶ用SB



注) 1. プレートは特記なき限り新金属とし、武道場は木目とする。
2. 壁付、壁掛形の機器等の取付高さは図面に記載のない場合は原則として凡例取付高さによる。
3. 特記なきボックス区分は天井内JBは大四深ボックス、位置ボックスは中四浅ボックスとする。

防火区画を示す

 鉄骨リブを示す 強電・弱電共用

注) 1. 図中特記なき配管配線は下記による

記号	配管	配線	
	HP1. 2-3C	PF16	
	HP1. 2-2C	PF16	
	天井裏転がし		
	ケーブルリブ配線		
S B11	AMP~T-B11	HP1. 2-20P	
S B21	T-B11~T-B21	HP1. 2-10P	

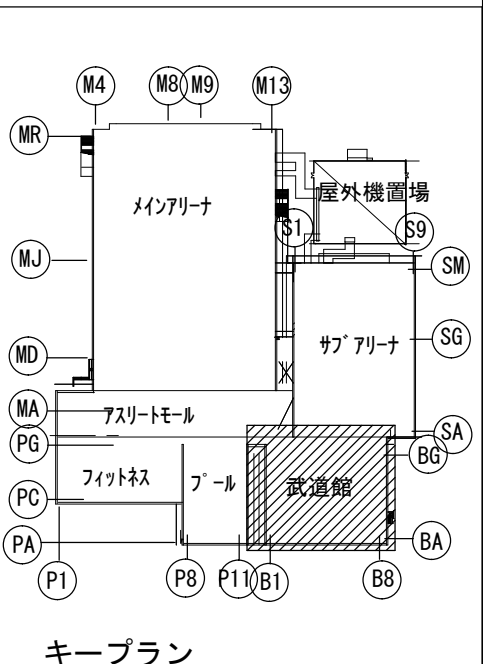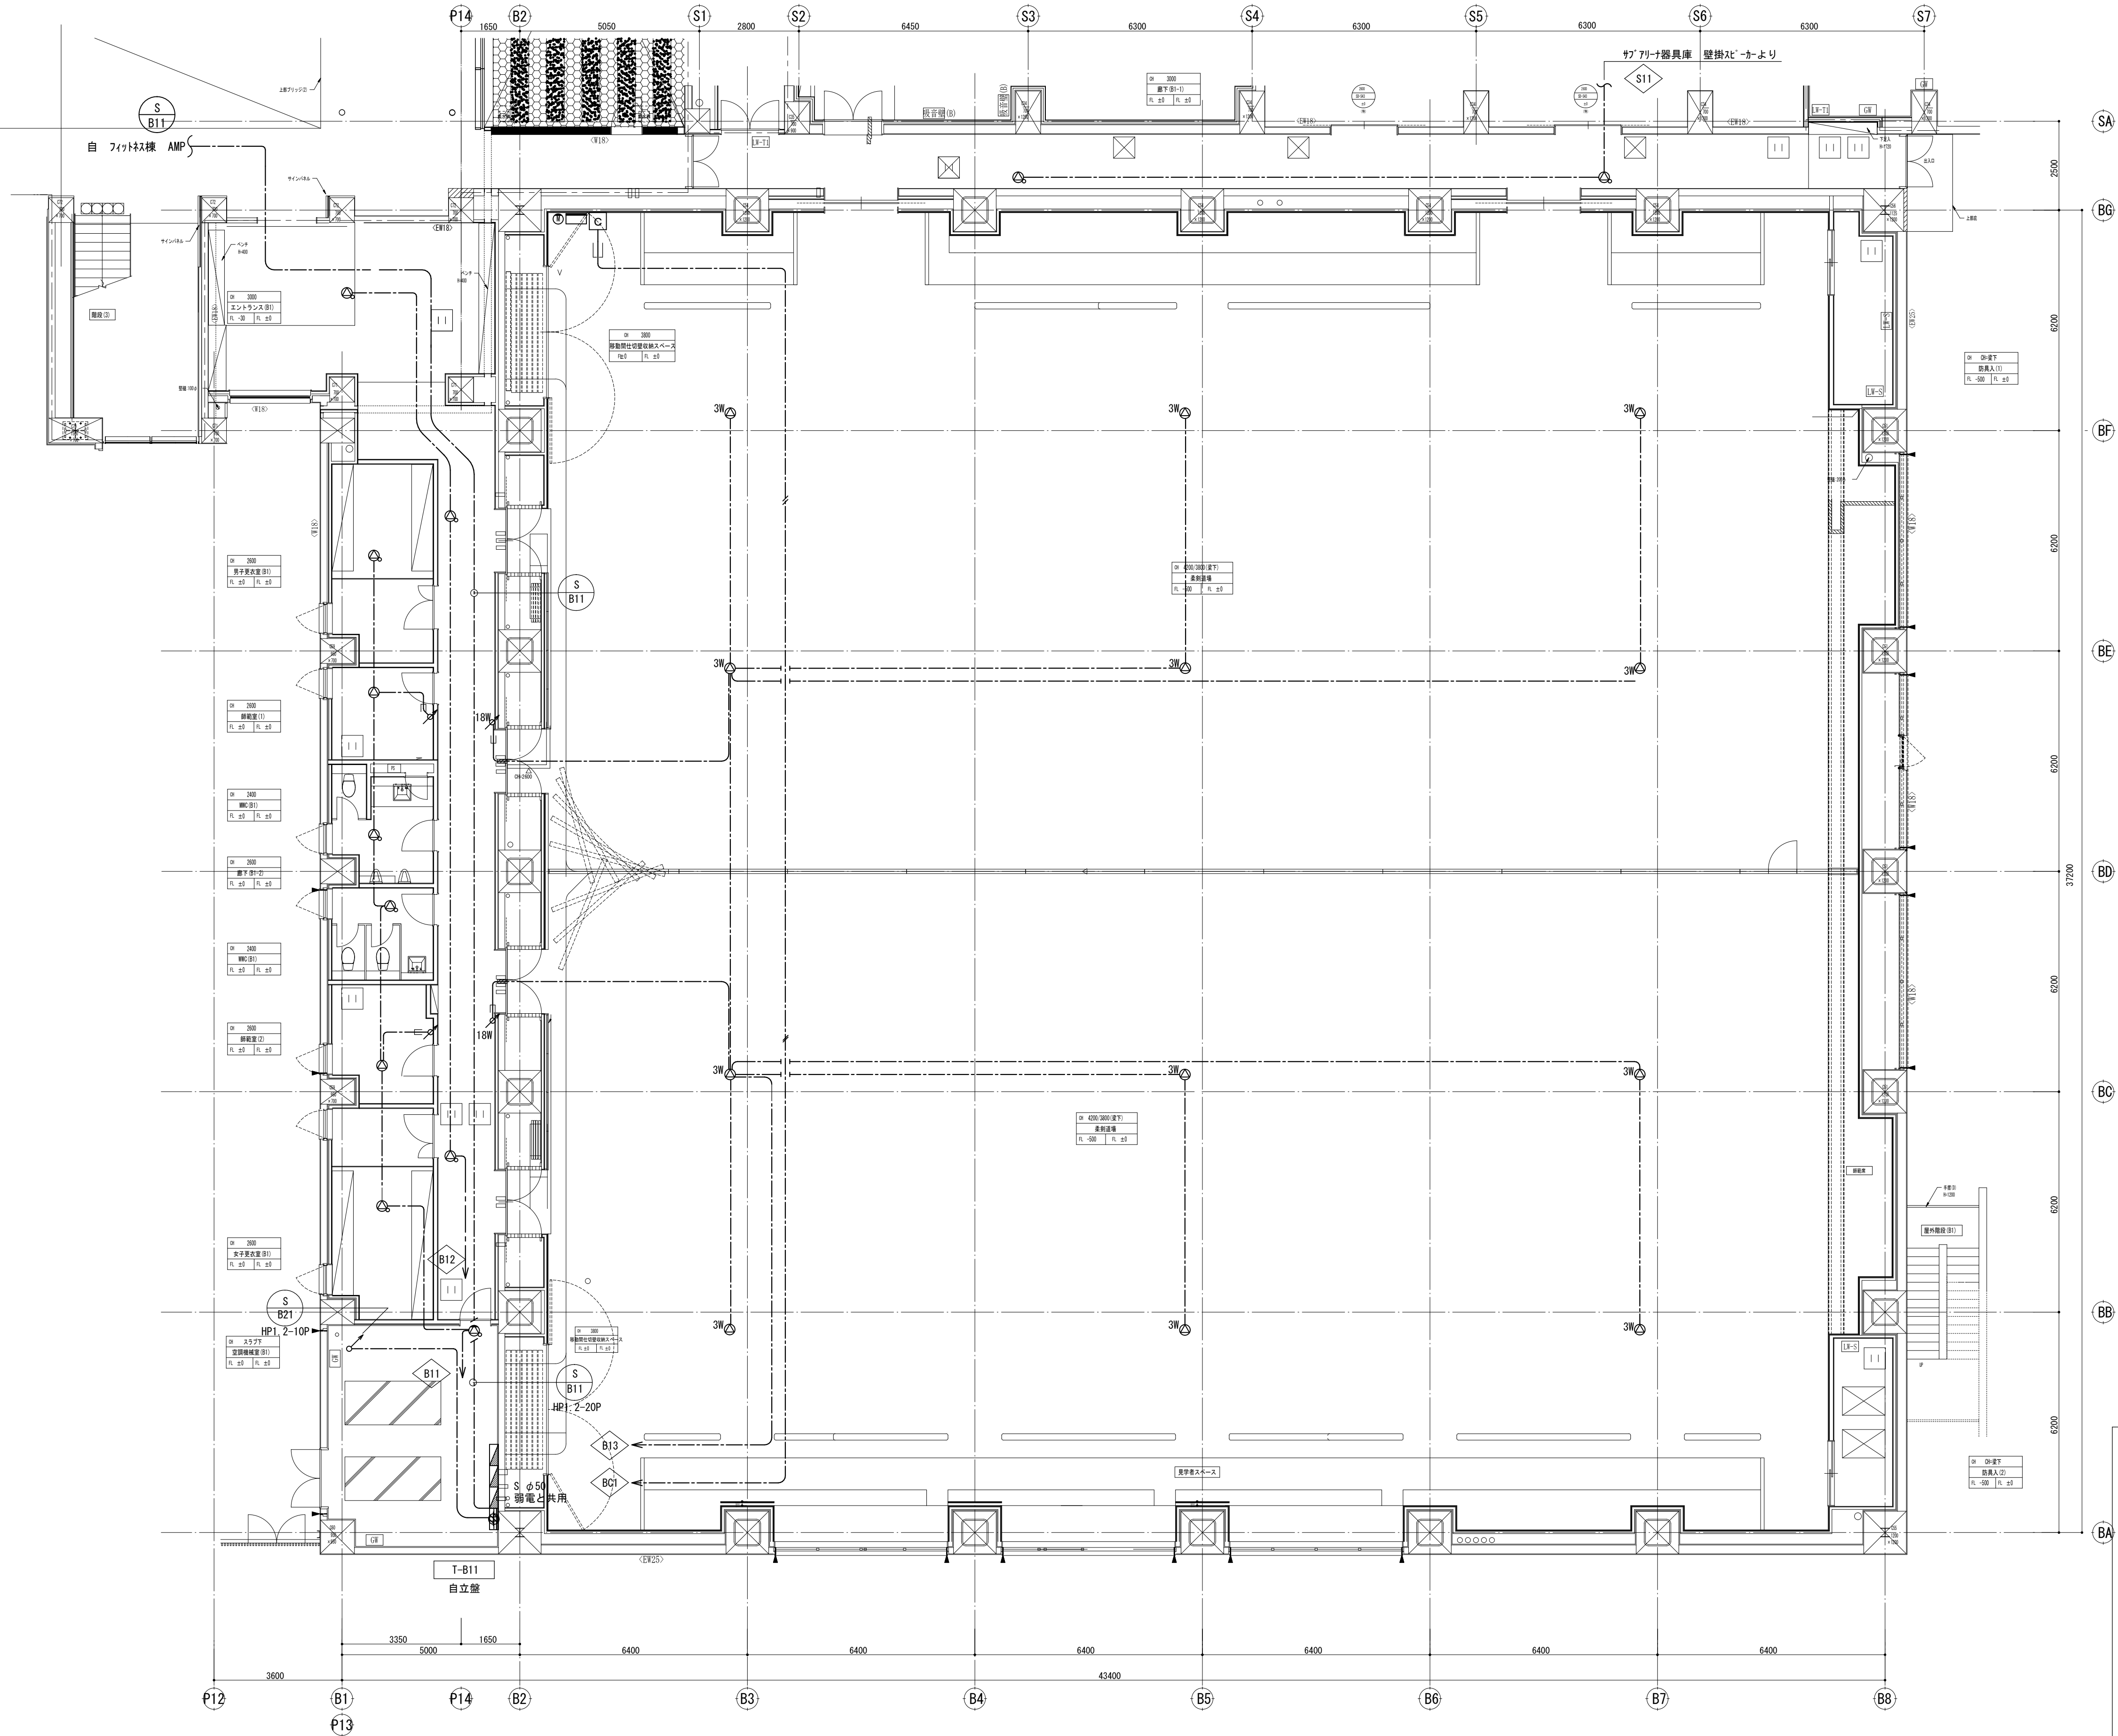

縮尺 S : 1 / 100

備考

製 国 平成 29 年 6 月 15 日 承認 年 月 日	
変更・訂正	
	
	
	

注文先

津市

殿

納入先

津市

殿

件名 津市産業・スポーツセンター電気設備工事
非常放送設備 武道館 1 階 配管配線図
東邦・三重日信特定建設工事共同企業体

現場代理人	監理技術者	担当者	作成者
図番	E-0117		