

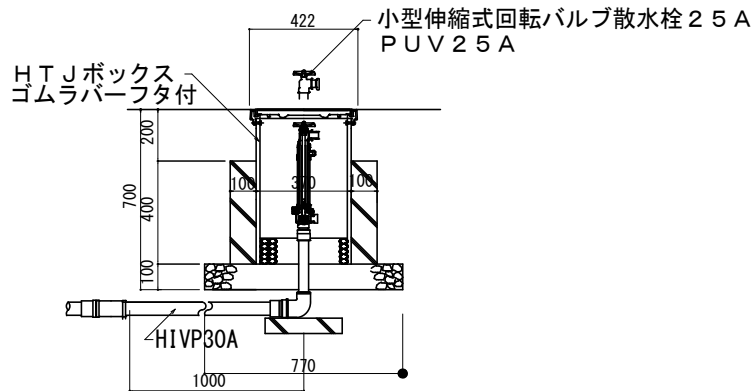
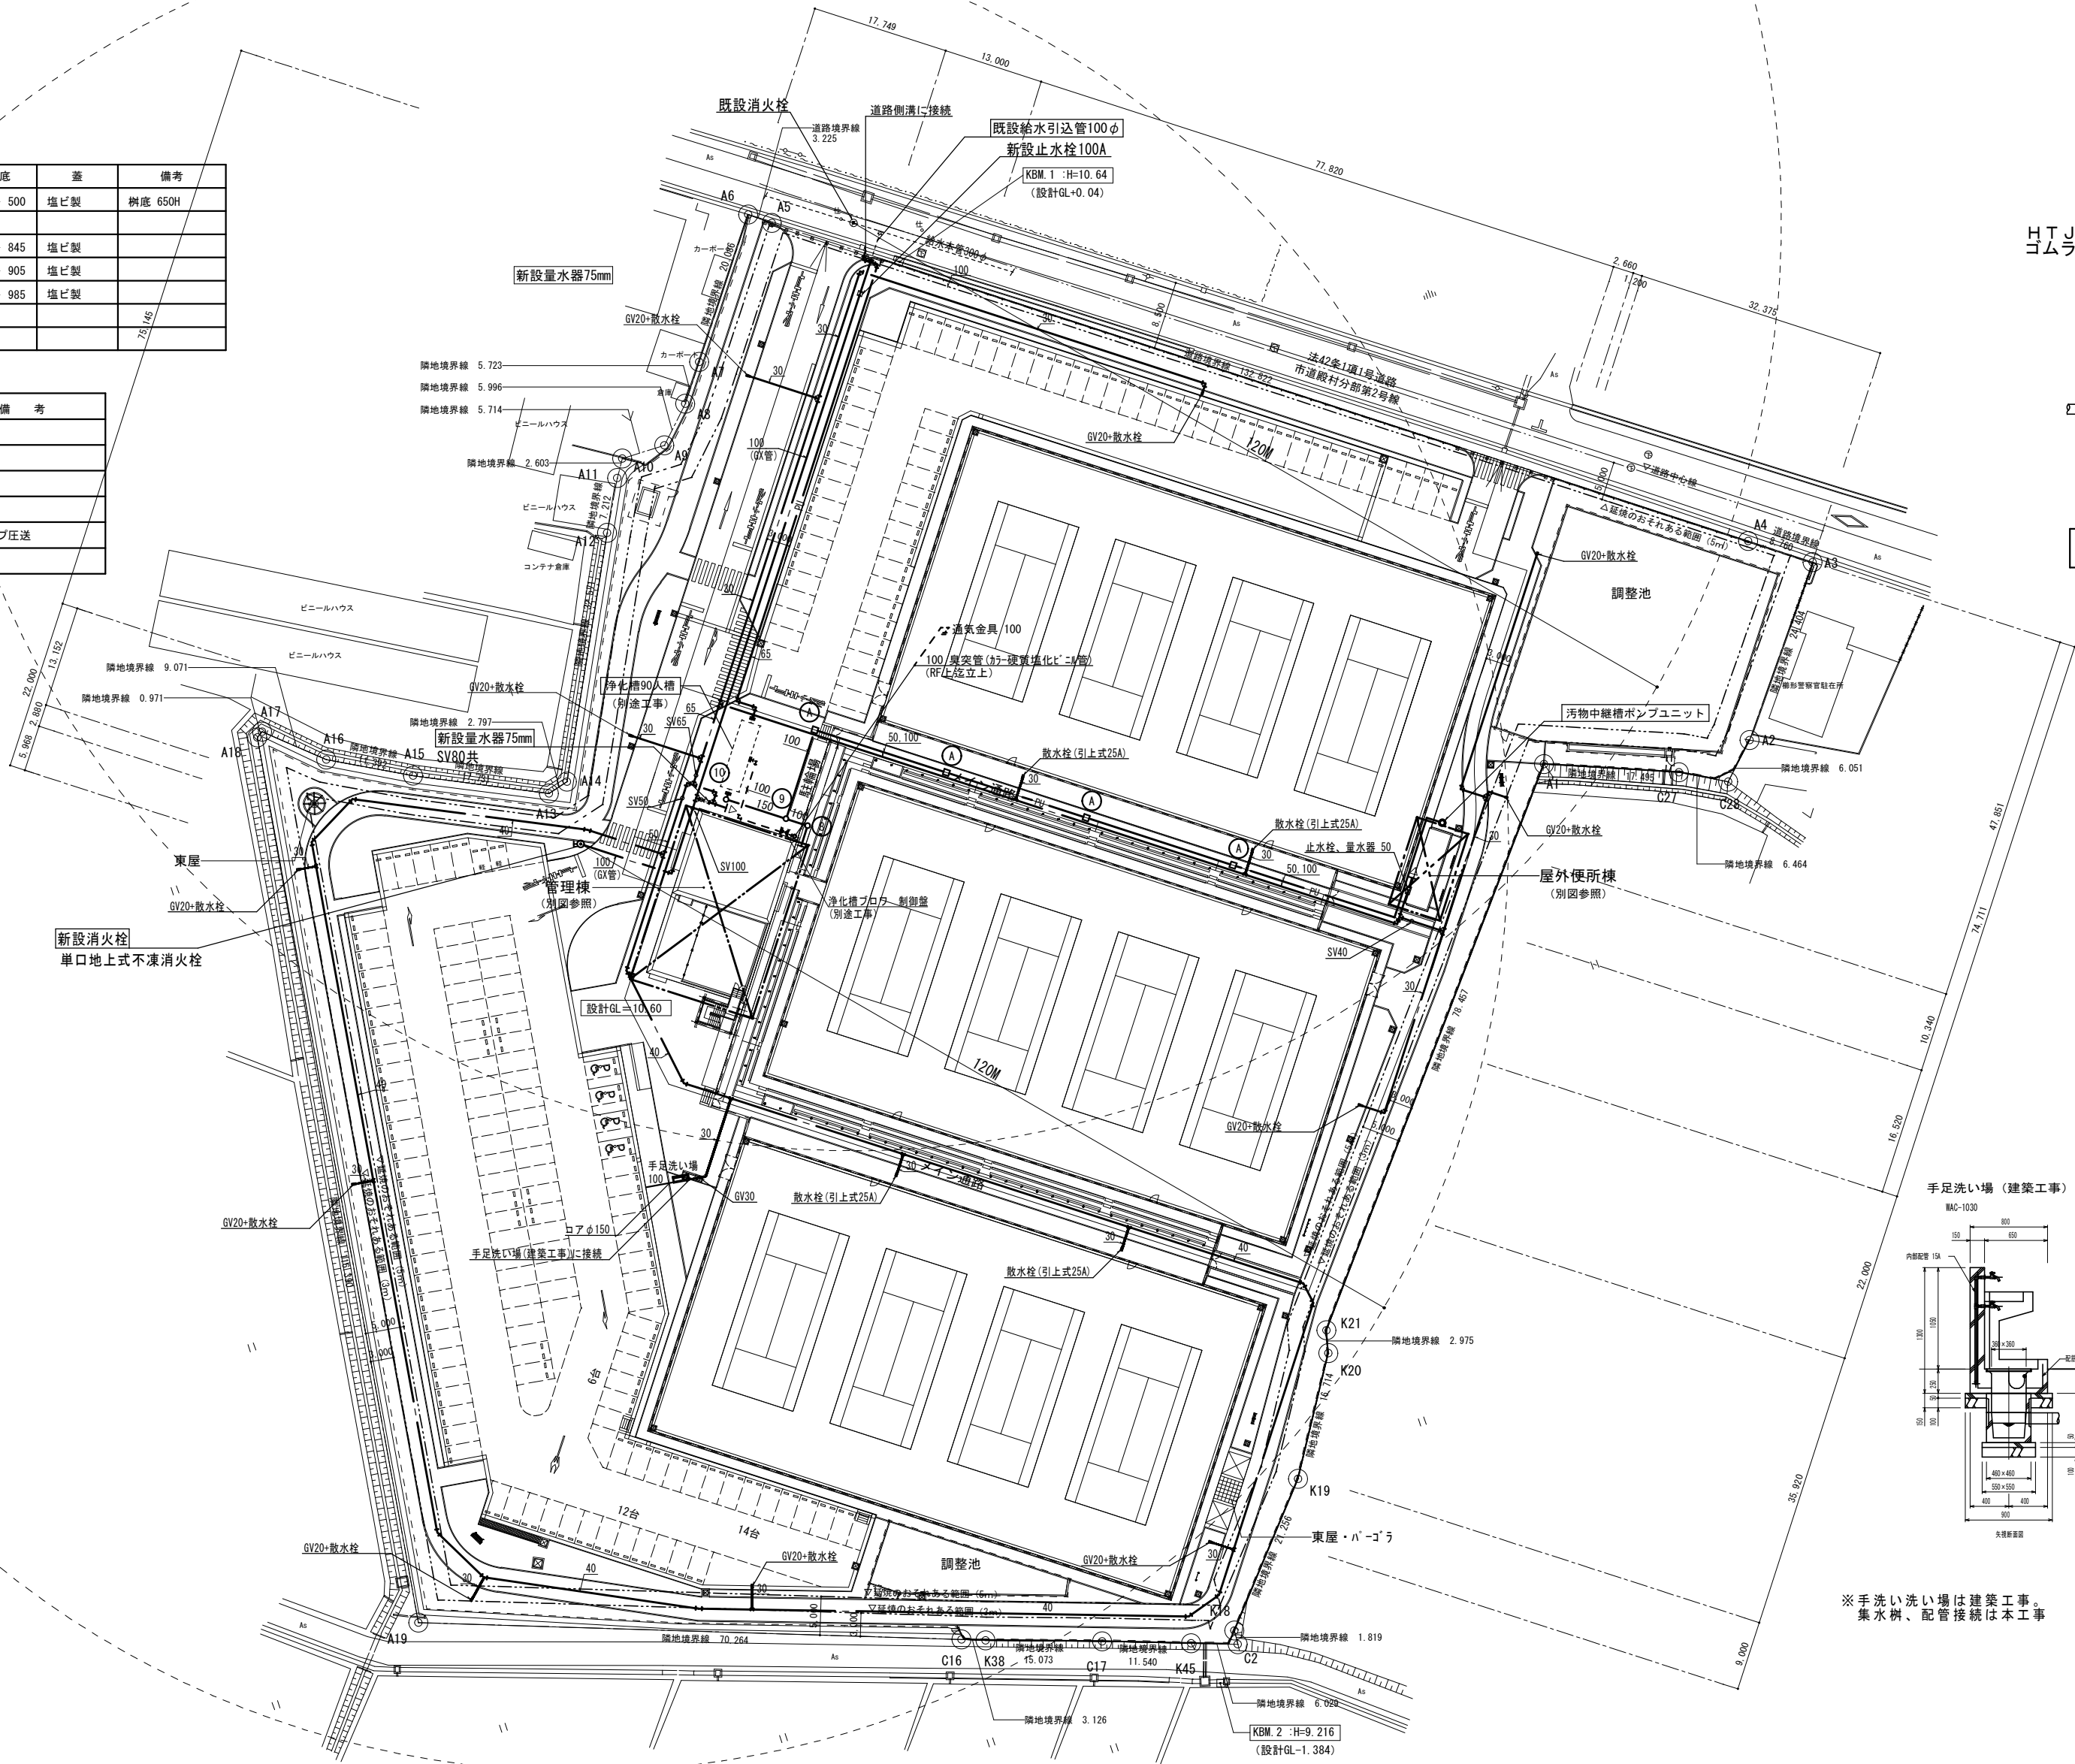


樹リスト					
記号		仕様・寸法	管底	蓋	備考
Ⓐ	塩ビ製小口径樹	点検樹 300φ	SGL - 500	塩ビ製	樹底 650H
Ⓑ	塩ビ製小口径樹	90L 100 - 200φ	SGL - 845	塩ビ製	
Ⓒ	塩ビ製小口径樹	45Y 150 - 200φ	SGL - 905	塩ビ製	
Ⓓ	塩ビ製小口径樹	90L 150 - 200φ	SGL - 985	塩ビ製	
					75/40

記号	名称	備考
○	汚水樹	φ200
□	点検樹	φ200
—	排水管	VU100~150
PU—	汚水管	VP100 ポンプ圧送

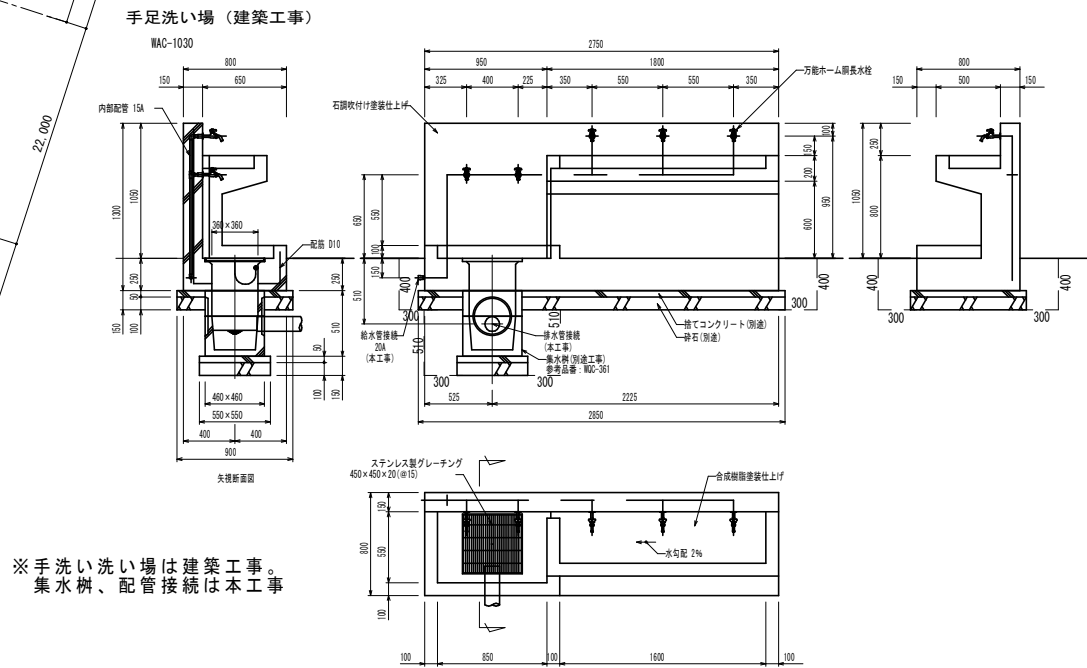

伸縮回転式小型散水栓 25A 詳細図 1:20

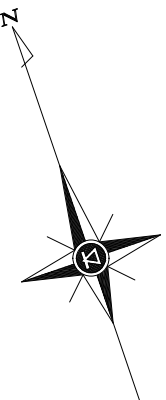


※手洗い洗い場は建築工事。
集水樹、配管接続は本工事

手足洗い場詳細図 1:40

機 器 表										
記号	名 称	仕 様	台数	動 力 (60Hz)				起動 方式	設置場所	備 考
				kW	φ	V	Hz			
WHG-1	ガス給湯器	高効率 屋外壁掛形	1	消費電力	1	100	60	L-S	1F 屋外	
		64号 (32 + 32号 簡単2連結)		75w x 2						
		ガス消費量 58.7 kw × 2台 (LPG)		ヒーター作動時						
		メインリモコン、リモコンコード、連結コード、配管カバー 他付属品一式		188w x 2						
		(JIS S 2109 で規定される「定格加熱能力」「定格消費能力」 「使用ガス使用量」)								
WHE-1	電気温水器	床置型 流し台内設置	3	1.5	1	200	60	L-S	1F 湯沸コーナー	
		飲料・洗い物用 貯湯量 12L 先止め式							1F 医務室	RENB12A22 (TOTO)
		ウィークリータイマー、耐震用脚・アングル止水栓							2F 会議室(3)	
		連結管、排水ホッパー 他付属品一式								
		連結コード、配管カバー、即出湯部材 他付属品一式								
		(JIS C 9219 の定格条件及び試験方法による)								
G-1	LPG集合装置	一体型自動切替調整器 50kgボンベ 4+4本立	1	1.5	1	200	60	L-S	1F 屋外	
		ヘッダー・ガスコック等 付属品一式								
		ボンベ格納庫 50kg ボンベ4+4本								BN-4000 (ボンベック)

衛生機具表															
器具名称	型 番 (品番:TOTO)	付 属 品	合 計	1F										2F	
				多目的便所	男子更衣室	男子便所	女子便所	女子更衣室	医務室	湯沸コーナー	障がい者用更衣室	会議室(3)			
洋風便器	QFS497B	ウォシュレット TCF5830AUR、紙巻器 YH702 AC100V	7			2	5								
L型手すり	T112CL10	壁付タイプ	2			1	1								
多目的便器	CS597BGS	SH596BAYR (ロータンク)、TCF5840AUPR、YH702 AC100V	1	1											
L型手すり	T112CL11	壁付タイプ	1	1											
踏ね上げ手すり	T112HP7	はね上げタイプ	1	1											
背もたれ	EW285GS	ハードタイプ	1	1											
小便器	UFS900JS	自動水栓、低リップ AC100V	3			3									
小便器用手すり	T112QU22		1			1									
掃除流し	SK22A	TK22、T23AEQ20、TN114、T37SGEP	1			1									
洗面器	L270OM	電気温水器 3L REAH 03B11S41AK 600w AC100V	2	1							1				
塩込手洗器	LSE570APR	自動水栓 AC100V	1	1											
オストメイト	UAS81RDB2NW	コンパクトオストメイトバック、電気温水器付 600w AC100V	1	1											
洗面器	L548U	自動単水栓 TENA41A AC100V	5		2			3							
洗面器	L548U	自動単水栓 TENA51A、電気温水器 3L REAH03B11S41AK 600w AC100V	4			2	2								
カウンター	ML60	2290W ブラケット共	1					1							
カウンター	ML60	2050W ブラケット共	1			1									
カウンター	ML60	1580W ブラケット共	2		1		1								
ミニキッチン	建築工事		(2)							(1)	(1)				
ユニットシャワー	建築工事		(4)		(2)			(2)							
化粧鏡	YMK51K	360 x 1100H	1	1											
ユニバーサルシート	EWCS00RR		1	1											
ベビーシート	YKA24R		1	1											
ベビーチェア	YKA15R		1	1											
フィッティングボード	YKA41		1	1											
フック	YKH20R		1	1											
製氷機	1W-35W-1	【ホシザキ東海】 キューブアイスメーカー 貯氷量: 約18kg 210w AC100V	1							1					

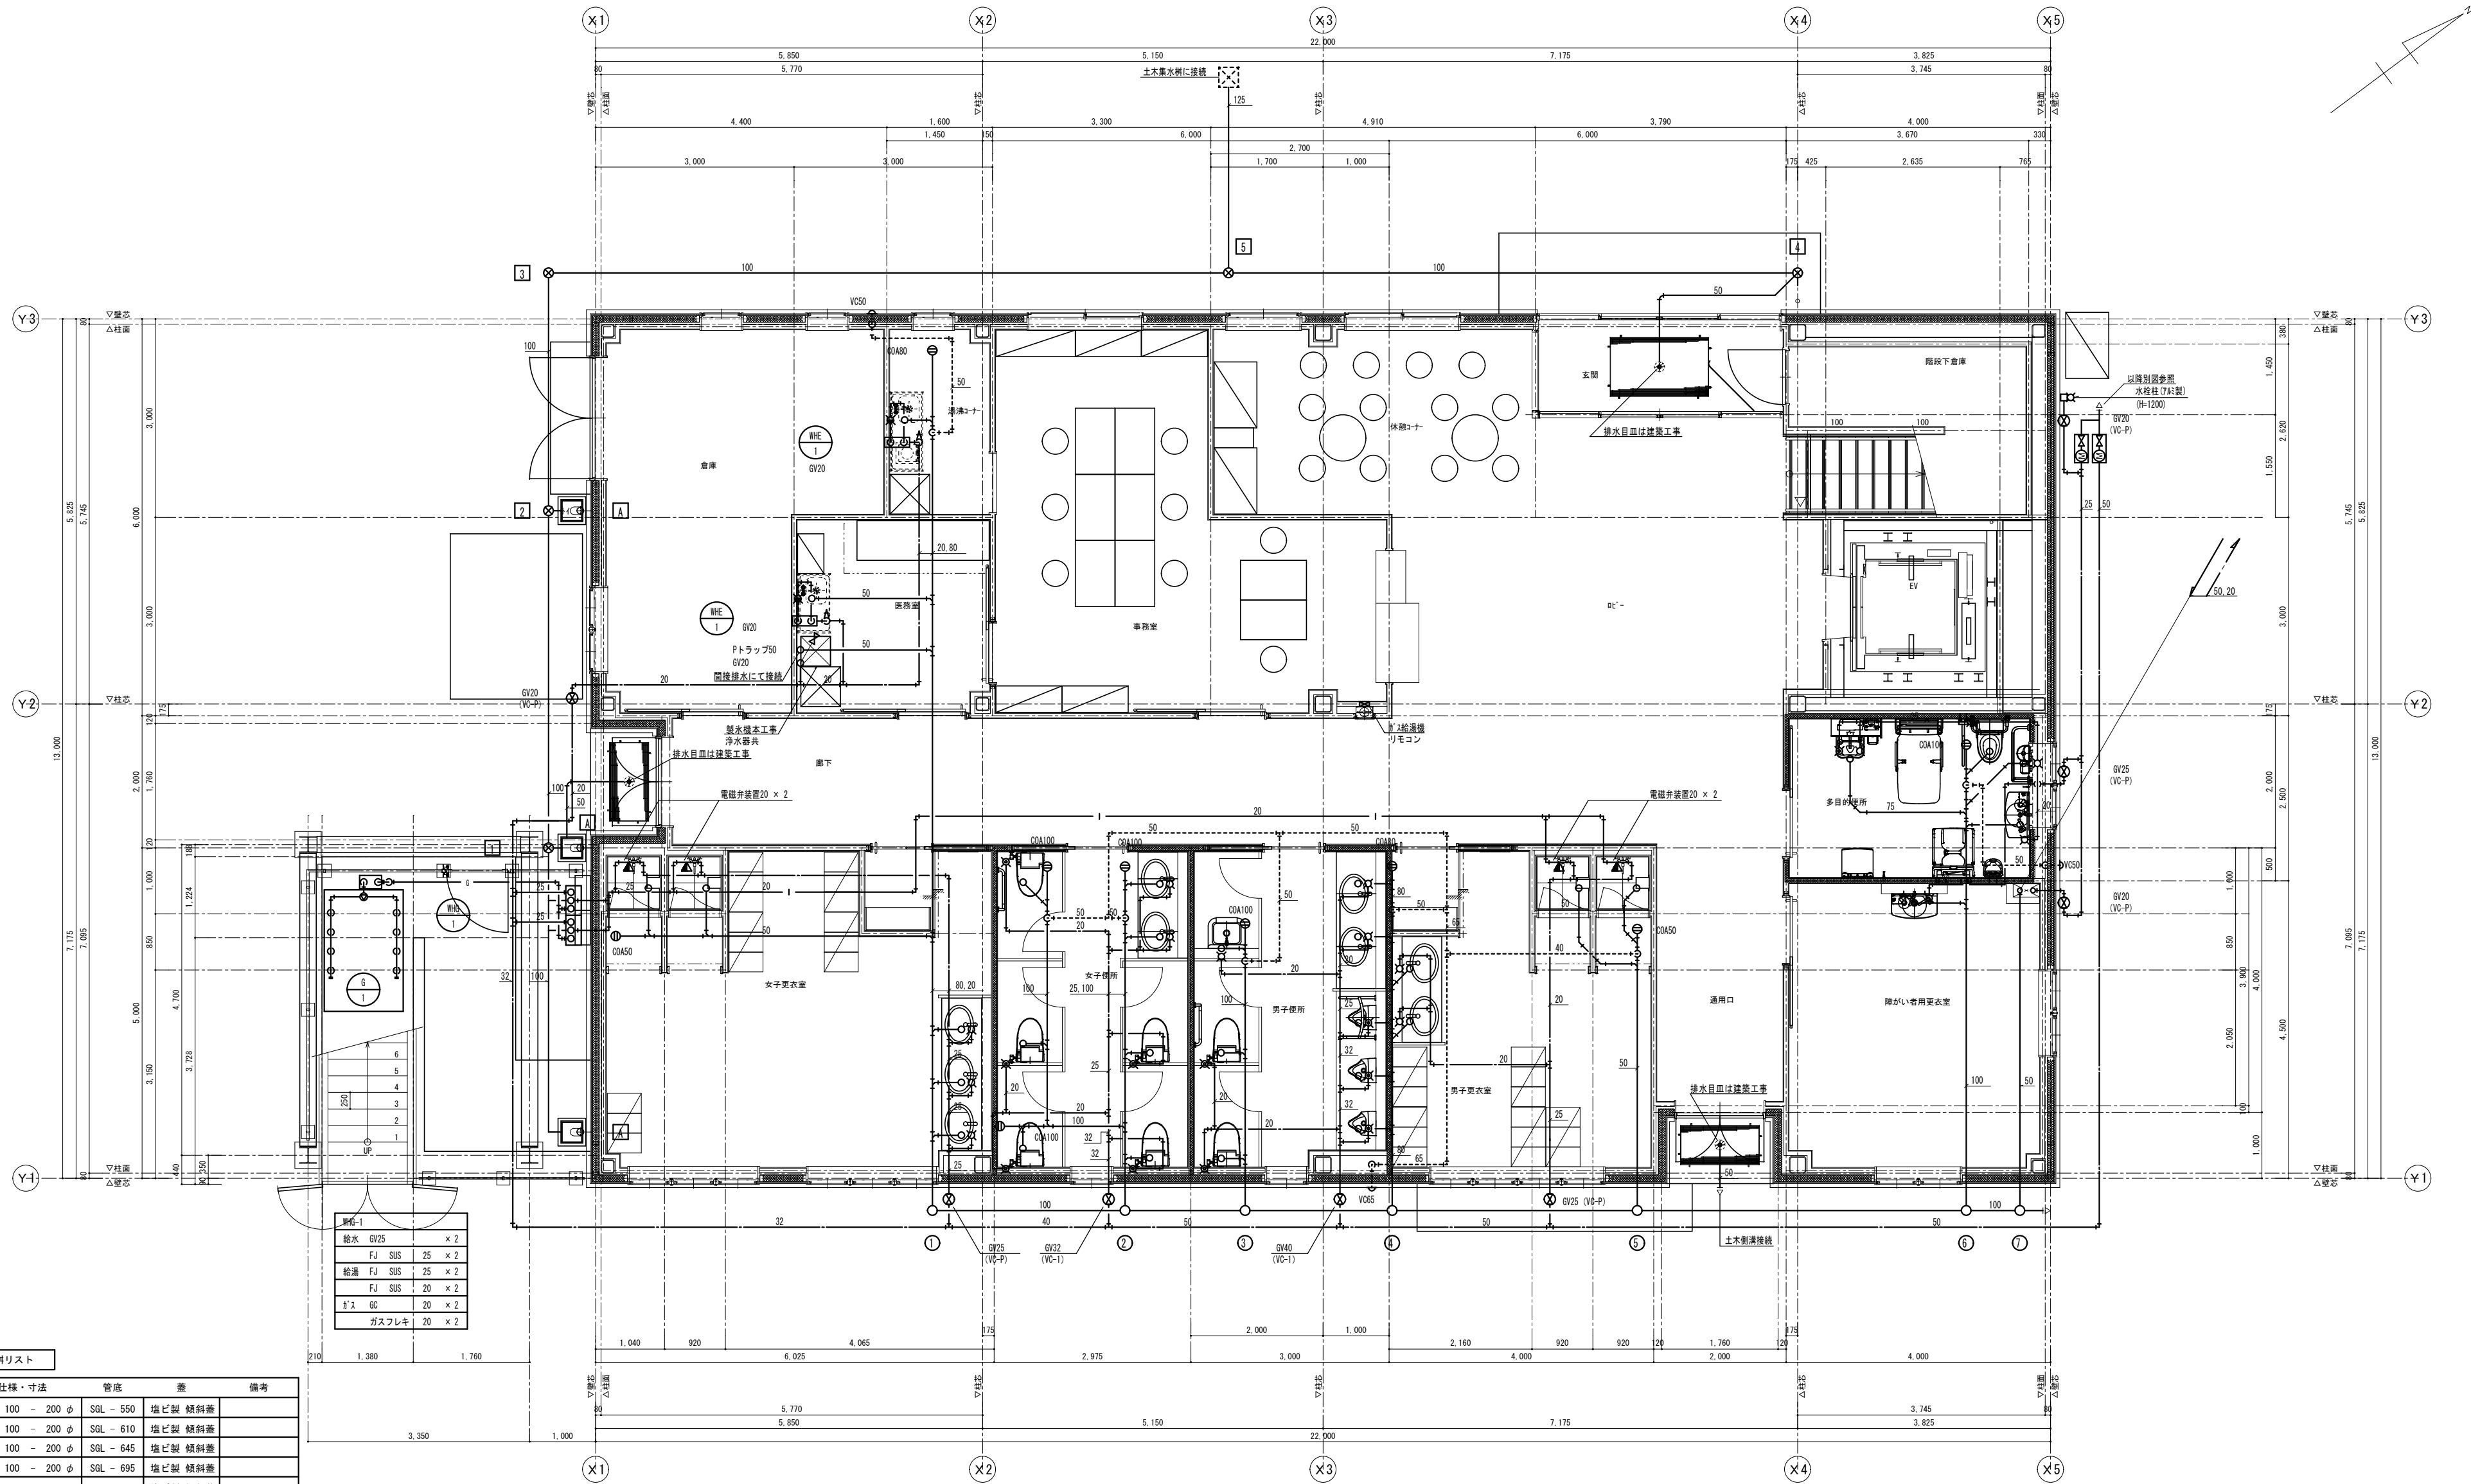


排水	φV25	× 2
FJ	SUS	25 × 2
給湯	FJ	SUS 25 × 2
FJ	SUS	20 × 2
ガス	GC	20 × 2
ガスフレキ		20 × 2

記号	仕様・寸法	管底	蓋	備考
①	90L 100 - 200 φ	SGL - 550	塩ビ製 傾斜蓋	
②	45Y 100 - 200 φ	SGL - 610	塩ビ製 傾斜蓋	
③	45Y 100 - 200 φ	SGL - 645	塩ビ製 傾斜蓋	
④	45Y 100 - 200 φ	SGL - 695	塩ビ製 傾斜蓋	
⑤	90Y 100 - 200 φ	SGL - 725	塩ビ製 傾斜蓋	
⑥	45YW 100 - 200 φ	SGL - 790	塩ビ製 傾斜蓋	
⑦	90L 100 - 200 φ	SGL - 845	塩ビ製 傾斜蓋	
⑧	45Y 100 - 200 φ	SGL - 905	塩ビ製 傾斜蓋	
⑨	90L 100 - 200 φ	SGL - 985	塩ビ製 傾斜蓋	
⑩				
⑪	雨水樹 300 φ	SGL - 430	塩ビ製	
⑫	雨水樹 300 φ	SGL - 440	塩ビ製	
⑬	雨水樹 300 φ	SGL - 530	塩ビ製	
⑭	雨水樹 300 φ	SGL - 450	塩ビ製	
⑮	雨水樹 300 φ	SGL - 600	塩ビ製	

記号	寸法	管底	蓋	備考
A	300 x 300	290	格子	x4

1階平面詳細図 S=1/50

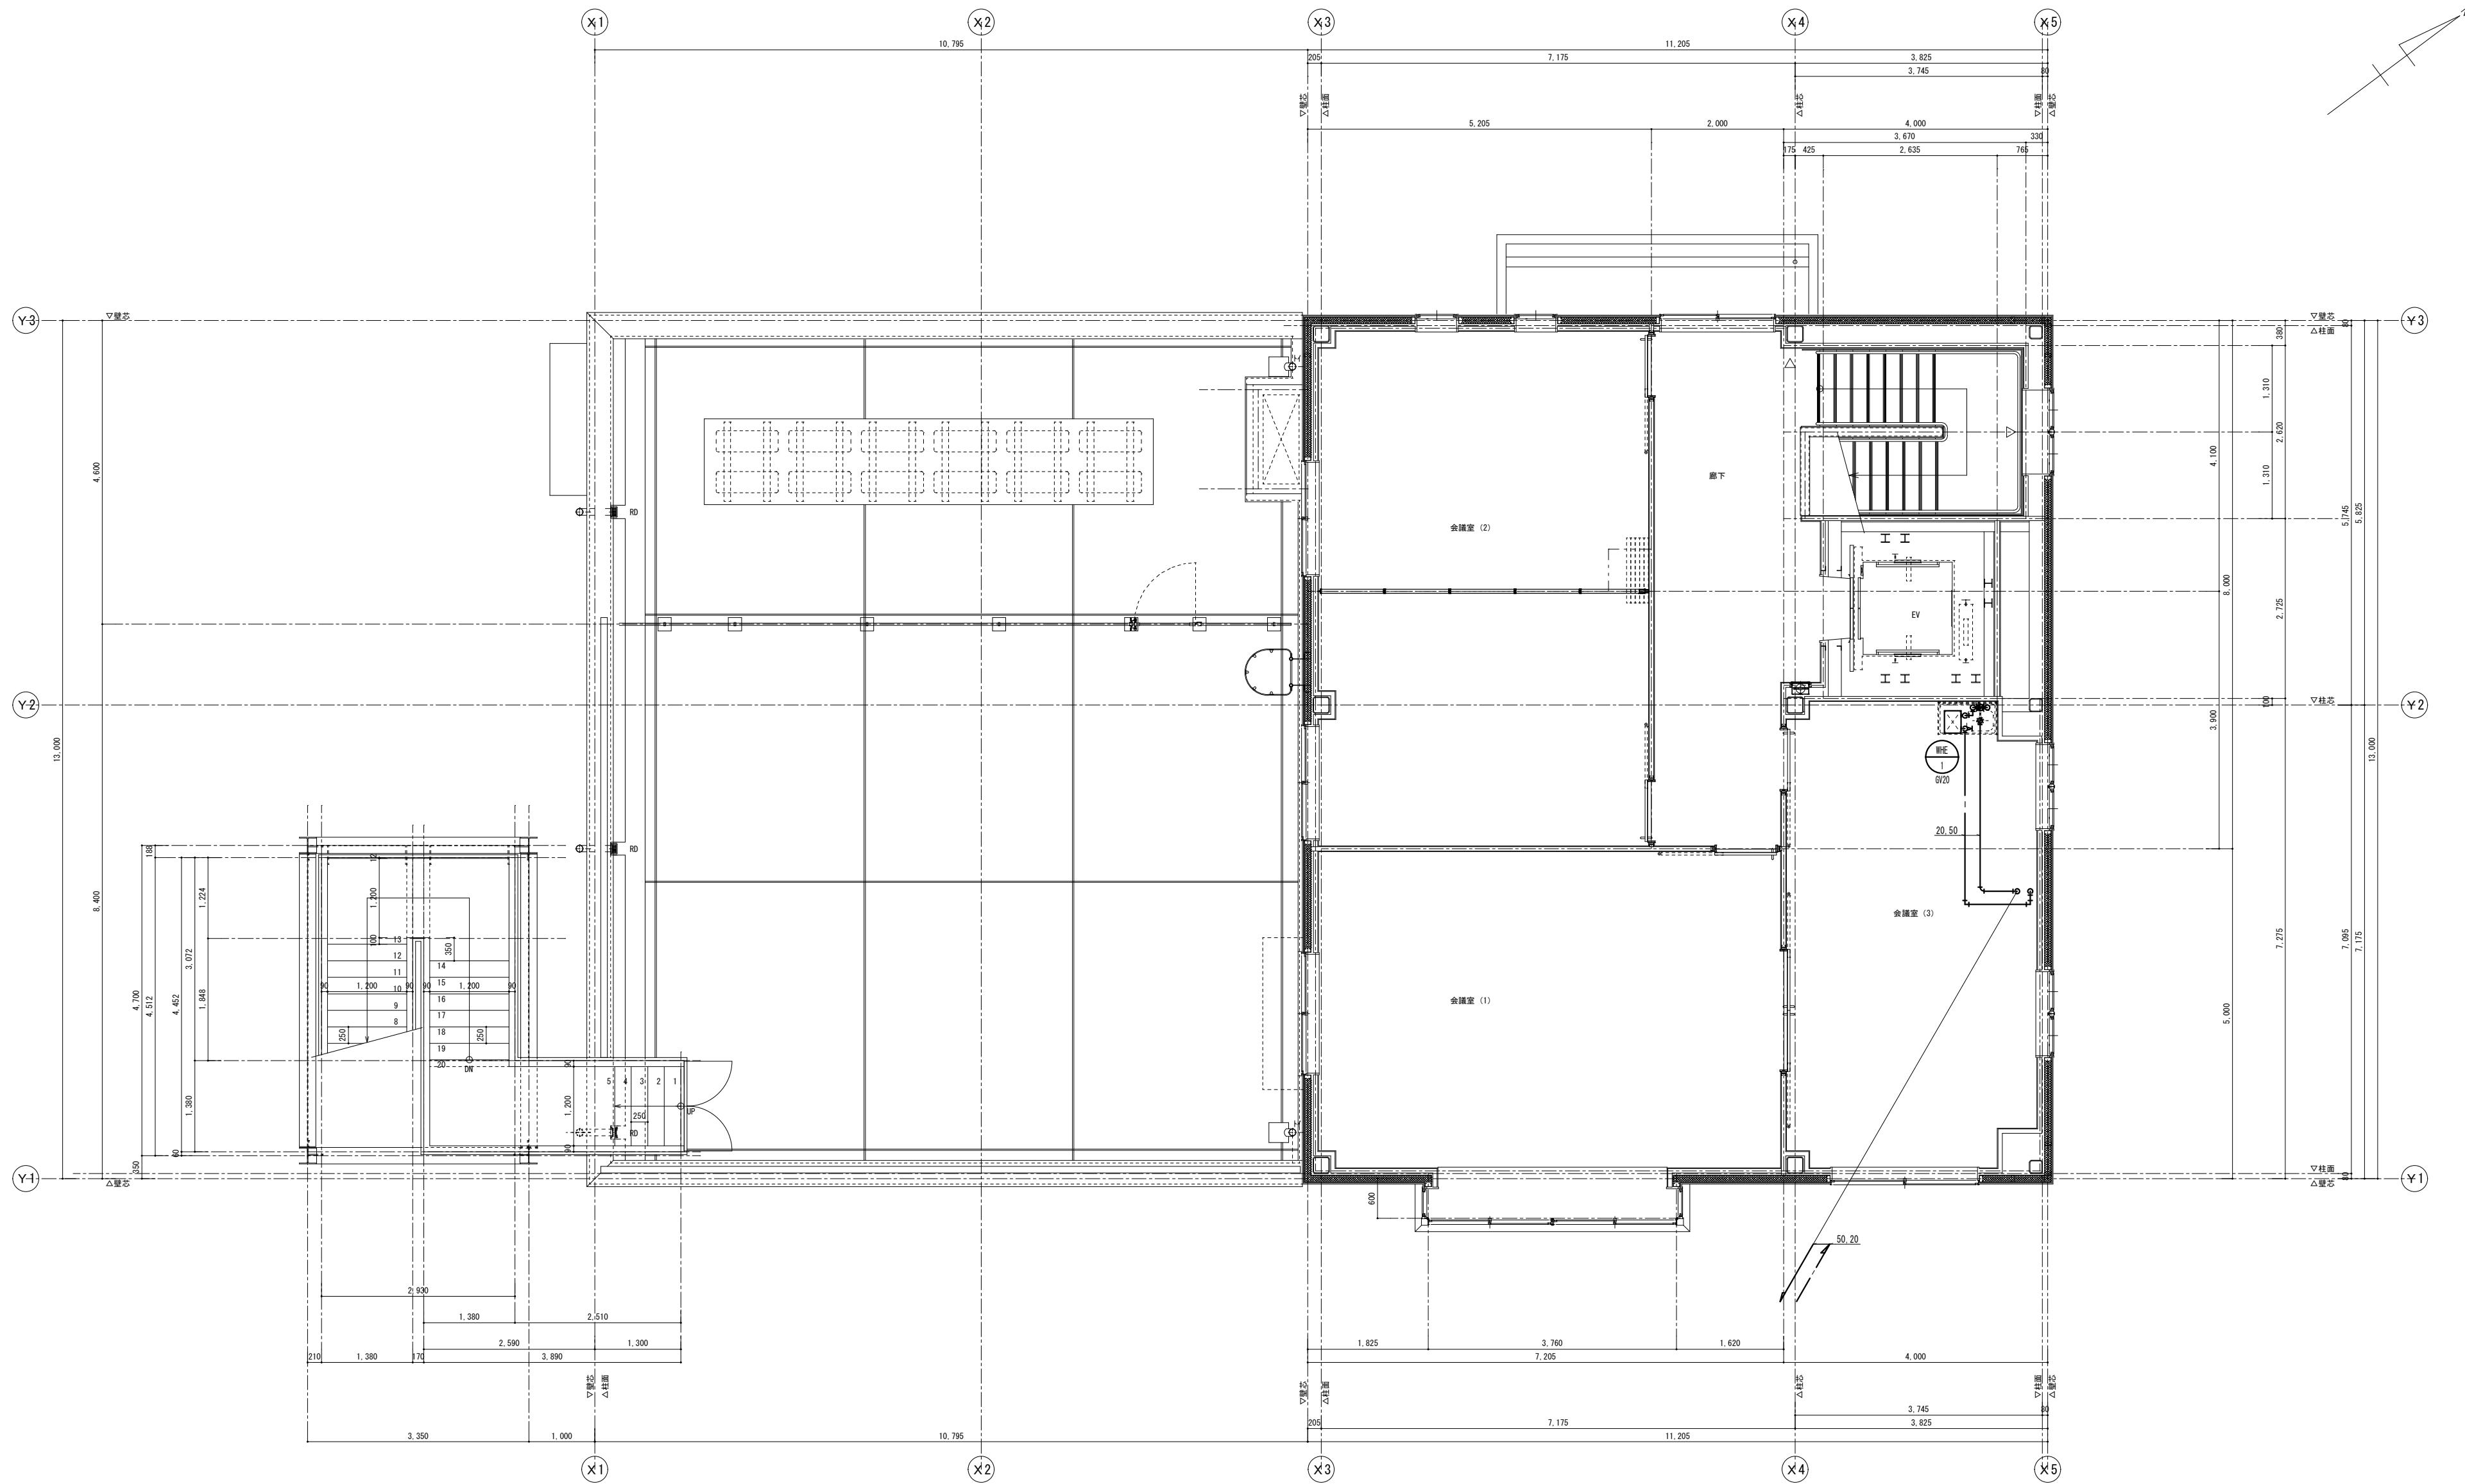

2階平面詳細図 S=1/50

MEMO

株式会社
ジェイエイ津安芸
三重県津市一色町 211
TEL 059-224-8941
FAX 059-224-9001




作製年月日
訂正年月日

御承認


作 図

工事名称	令和元年度河川ス振継第2号 旧津市民プール跡地テニスコート整備工事
図面名称	管理棟 衛生設備 2 階平面図
縮尺	1/50 (A1) 1/100 (A3)


図番
M-06

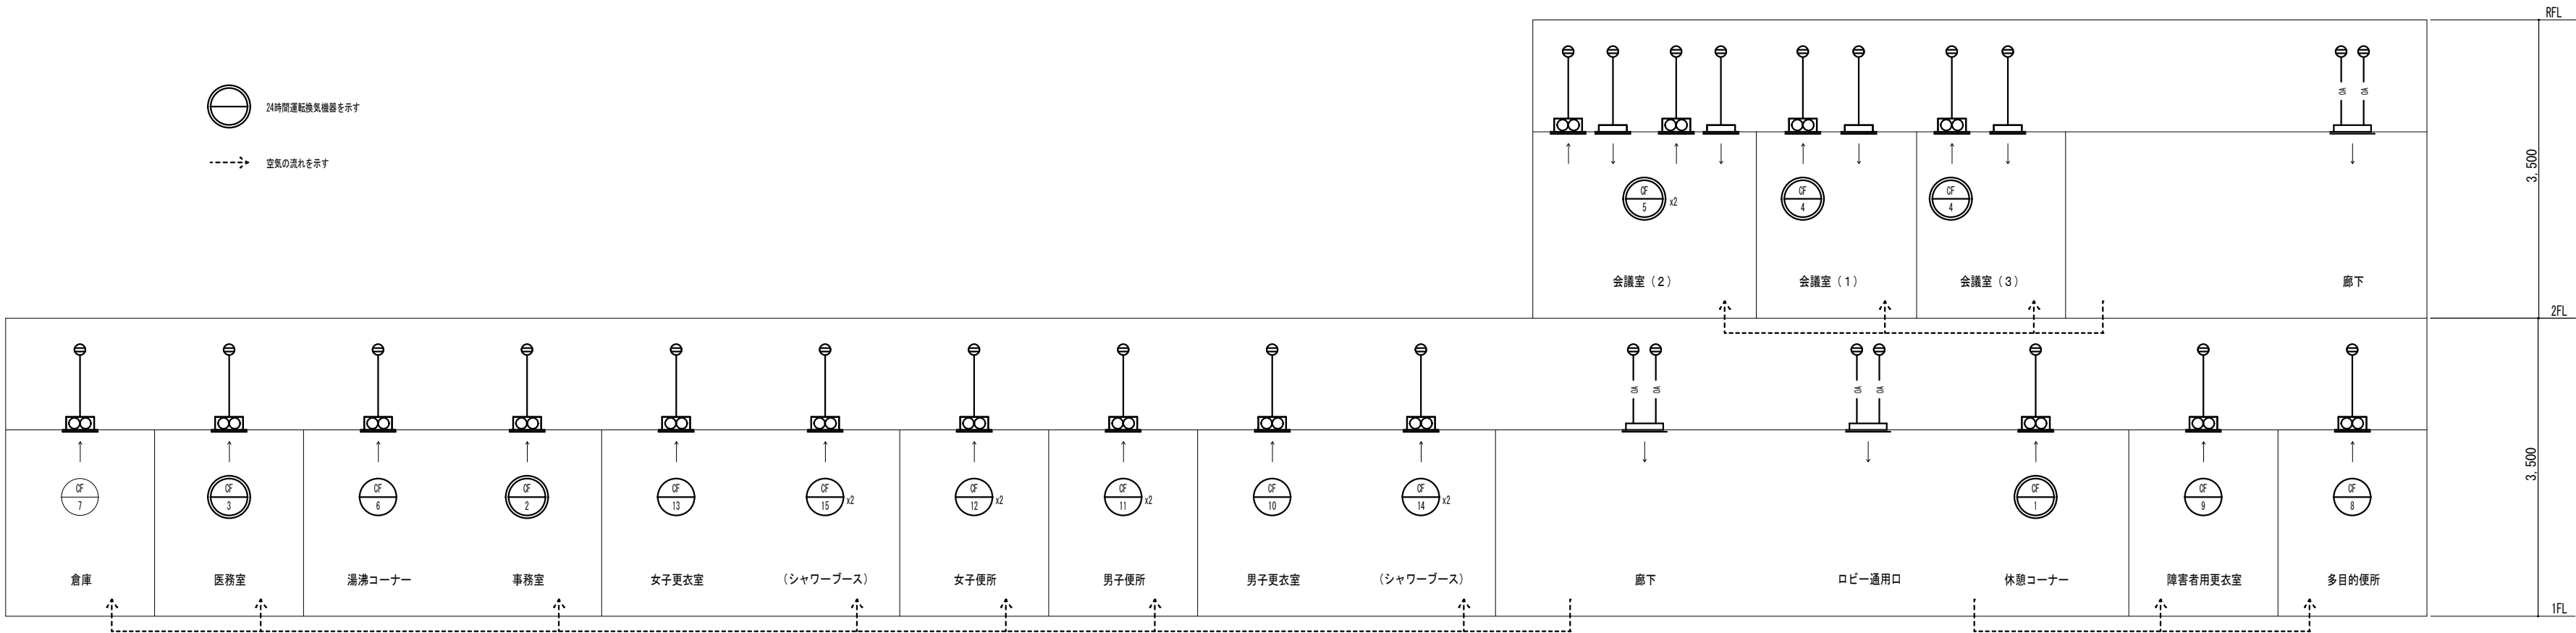

ダクト系統図

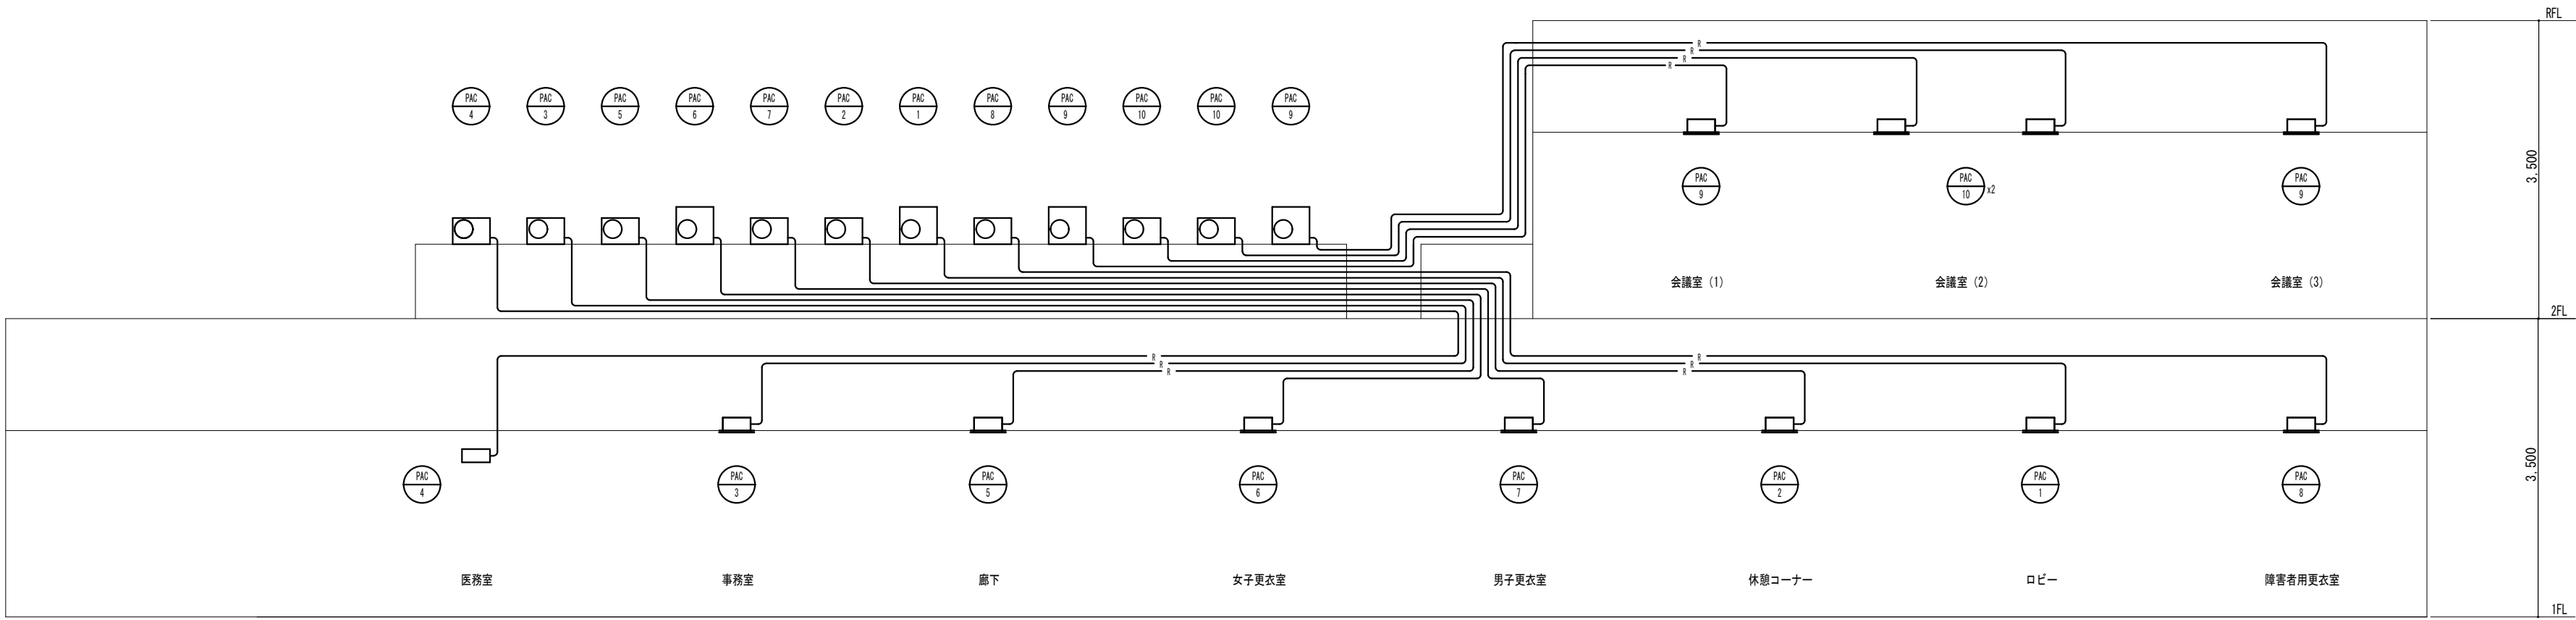


配管系統図

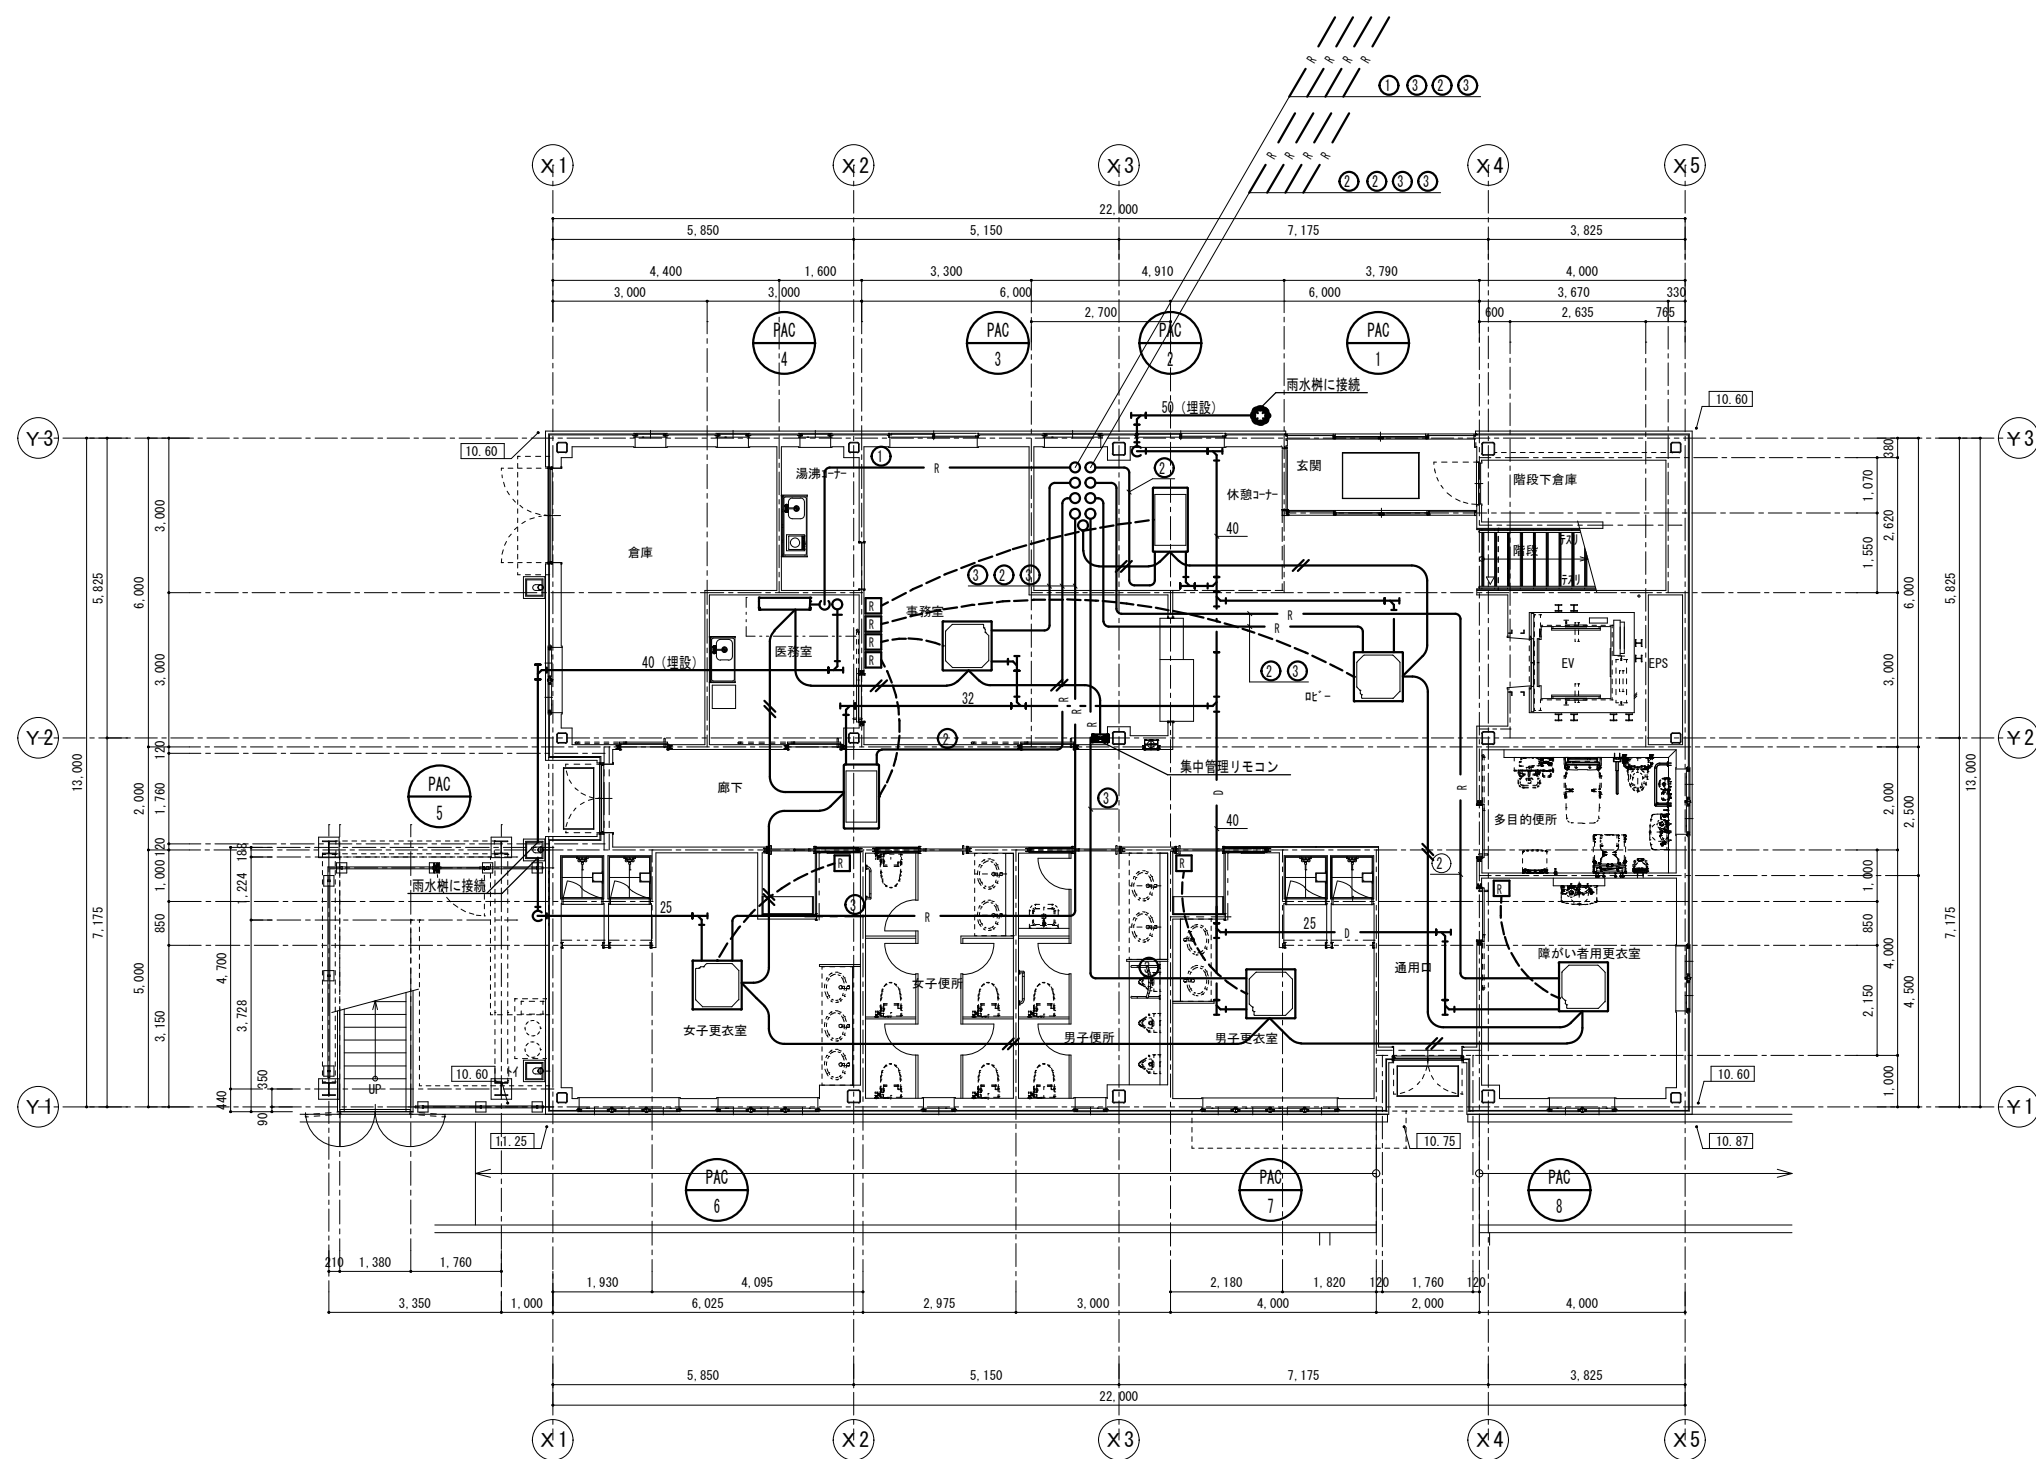

1階平面図 S=1/100

注) □ リモコンスイッチ・配線

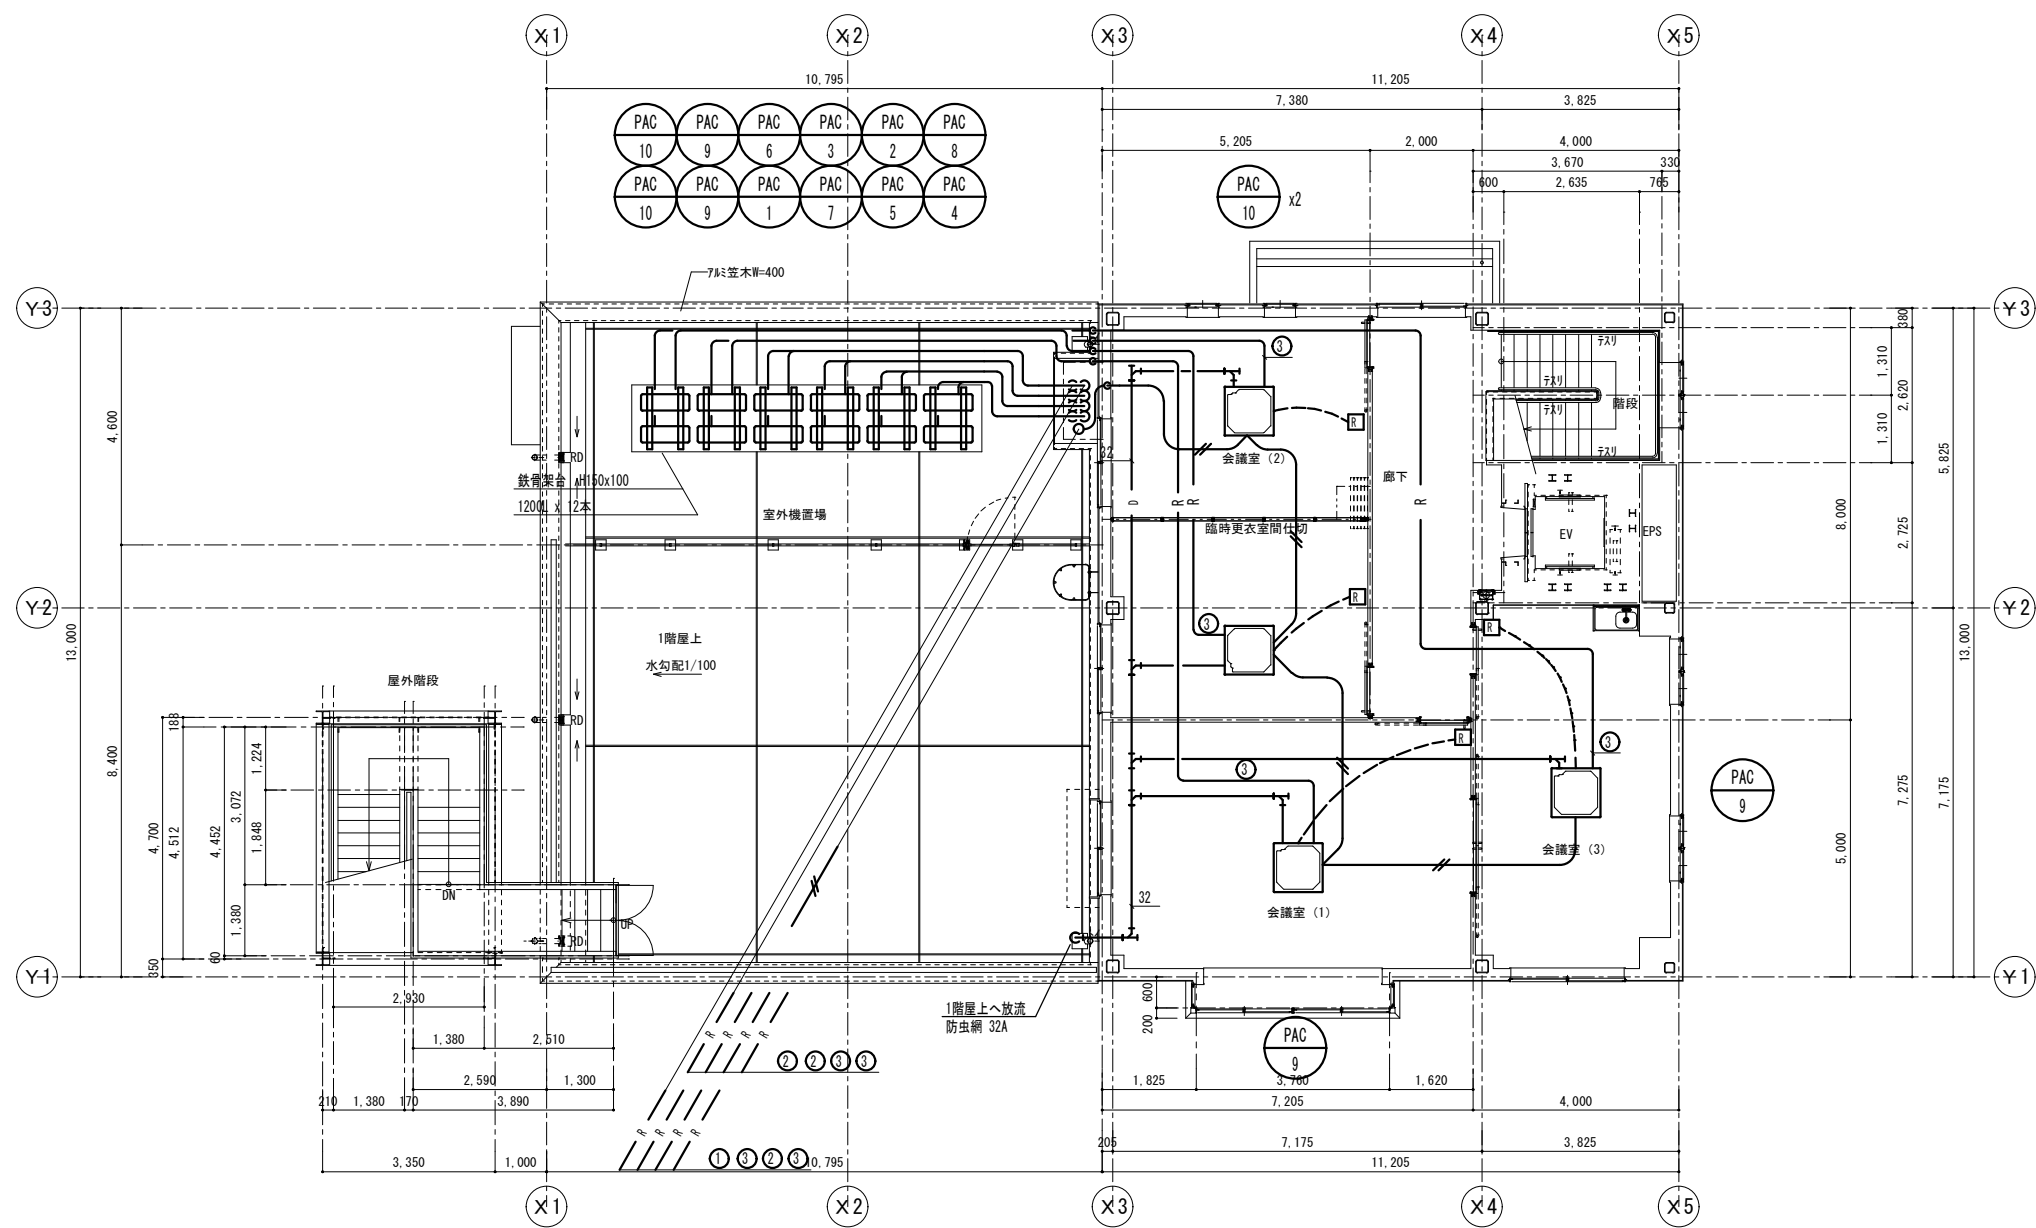

2階平面図 S=1/100

【凡例】

□ 個別リモコン
■ 集中リモコン

配管配線リスト

記 号	名 称	配 線	配 管			
			天井内	屋内露出	屋外露出	リモコン壁面立下
—●—●—●—	集中リモコン 配管配線	EM-GEE-SZ 0 ¹ -2C	コロガシ			PF16
—●—●—●—	個別リモコン 配管配線	EM-GEE-SZ 0 ¹ -2C	コロガシ			PF16

冷暖配管サイズ

記号	液 管	ガス管	内外連絡線
①	6.4φ	9.5φ	EEF2 □ 3芯
②	6.4φ	12.7φ	EEF2 □ 3芯
③	9.5φ	15.9φ	EEF2 □ 3芯

MEMO

株式会社
ジェイエイ津安芸

三重県津市一色町 211 TEL 059-224-8941
FAX 059-224-9001



作製年月日

訂正年月日

御承認

作 図

工事名称

令和元年度河川ス振継第2号
旧津市民プール跡地テニスコート整備工事



図番


図面名称

管理棟 空調設備 平面図


縮尺 1/100 (A1)
1/200 (A3)

M-09

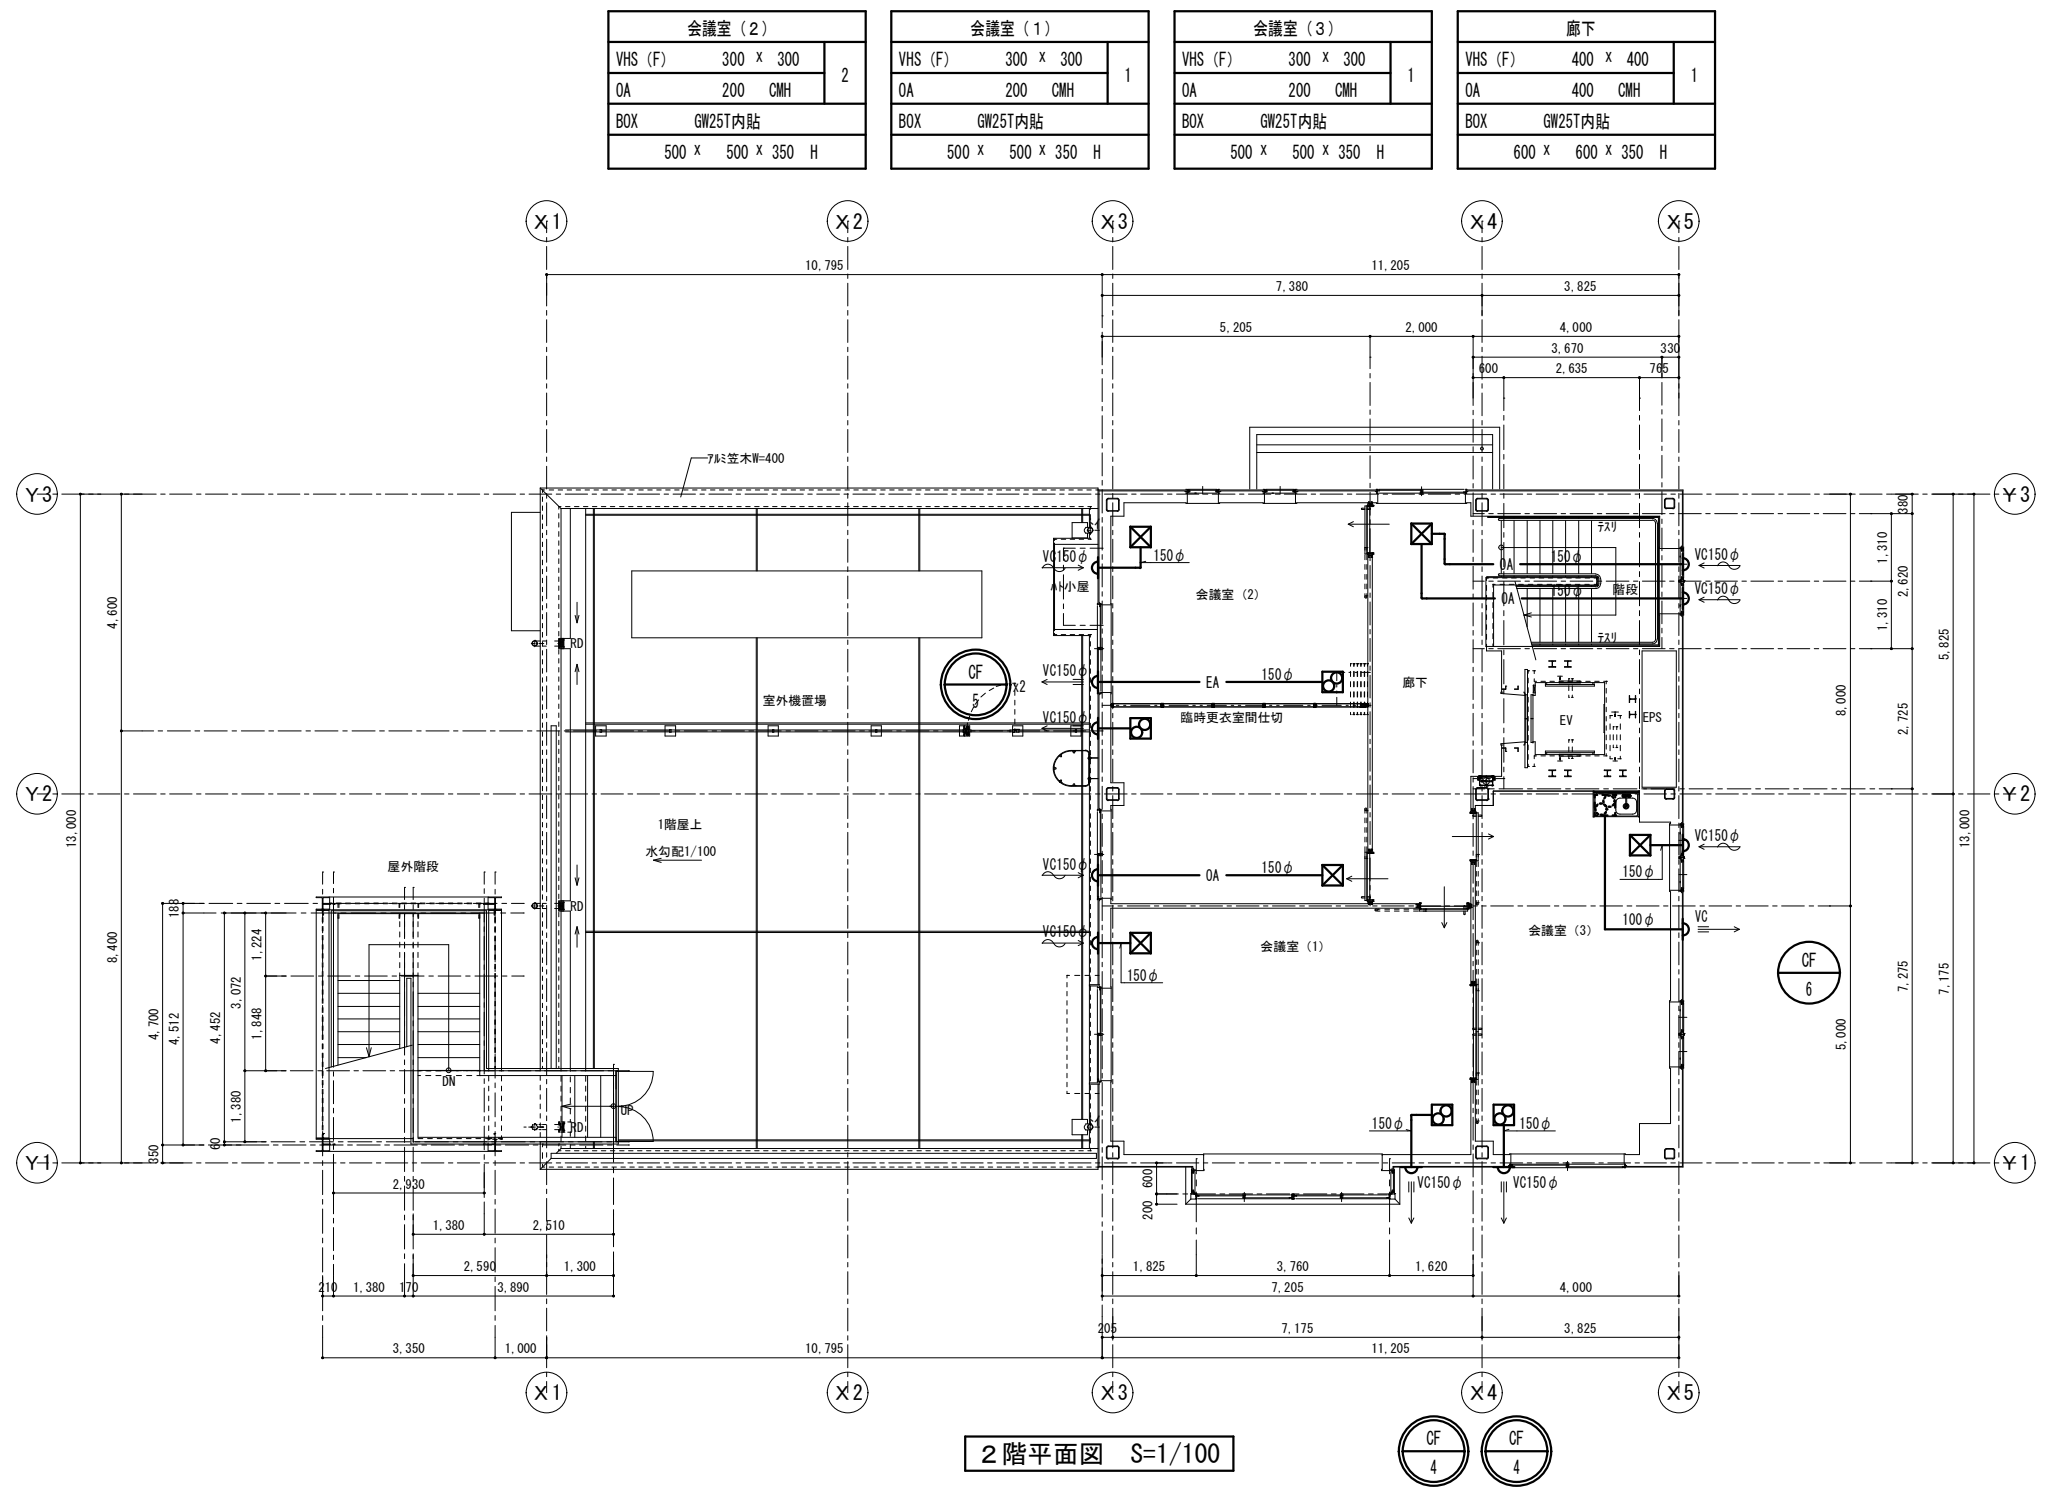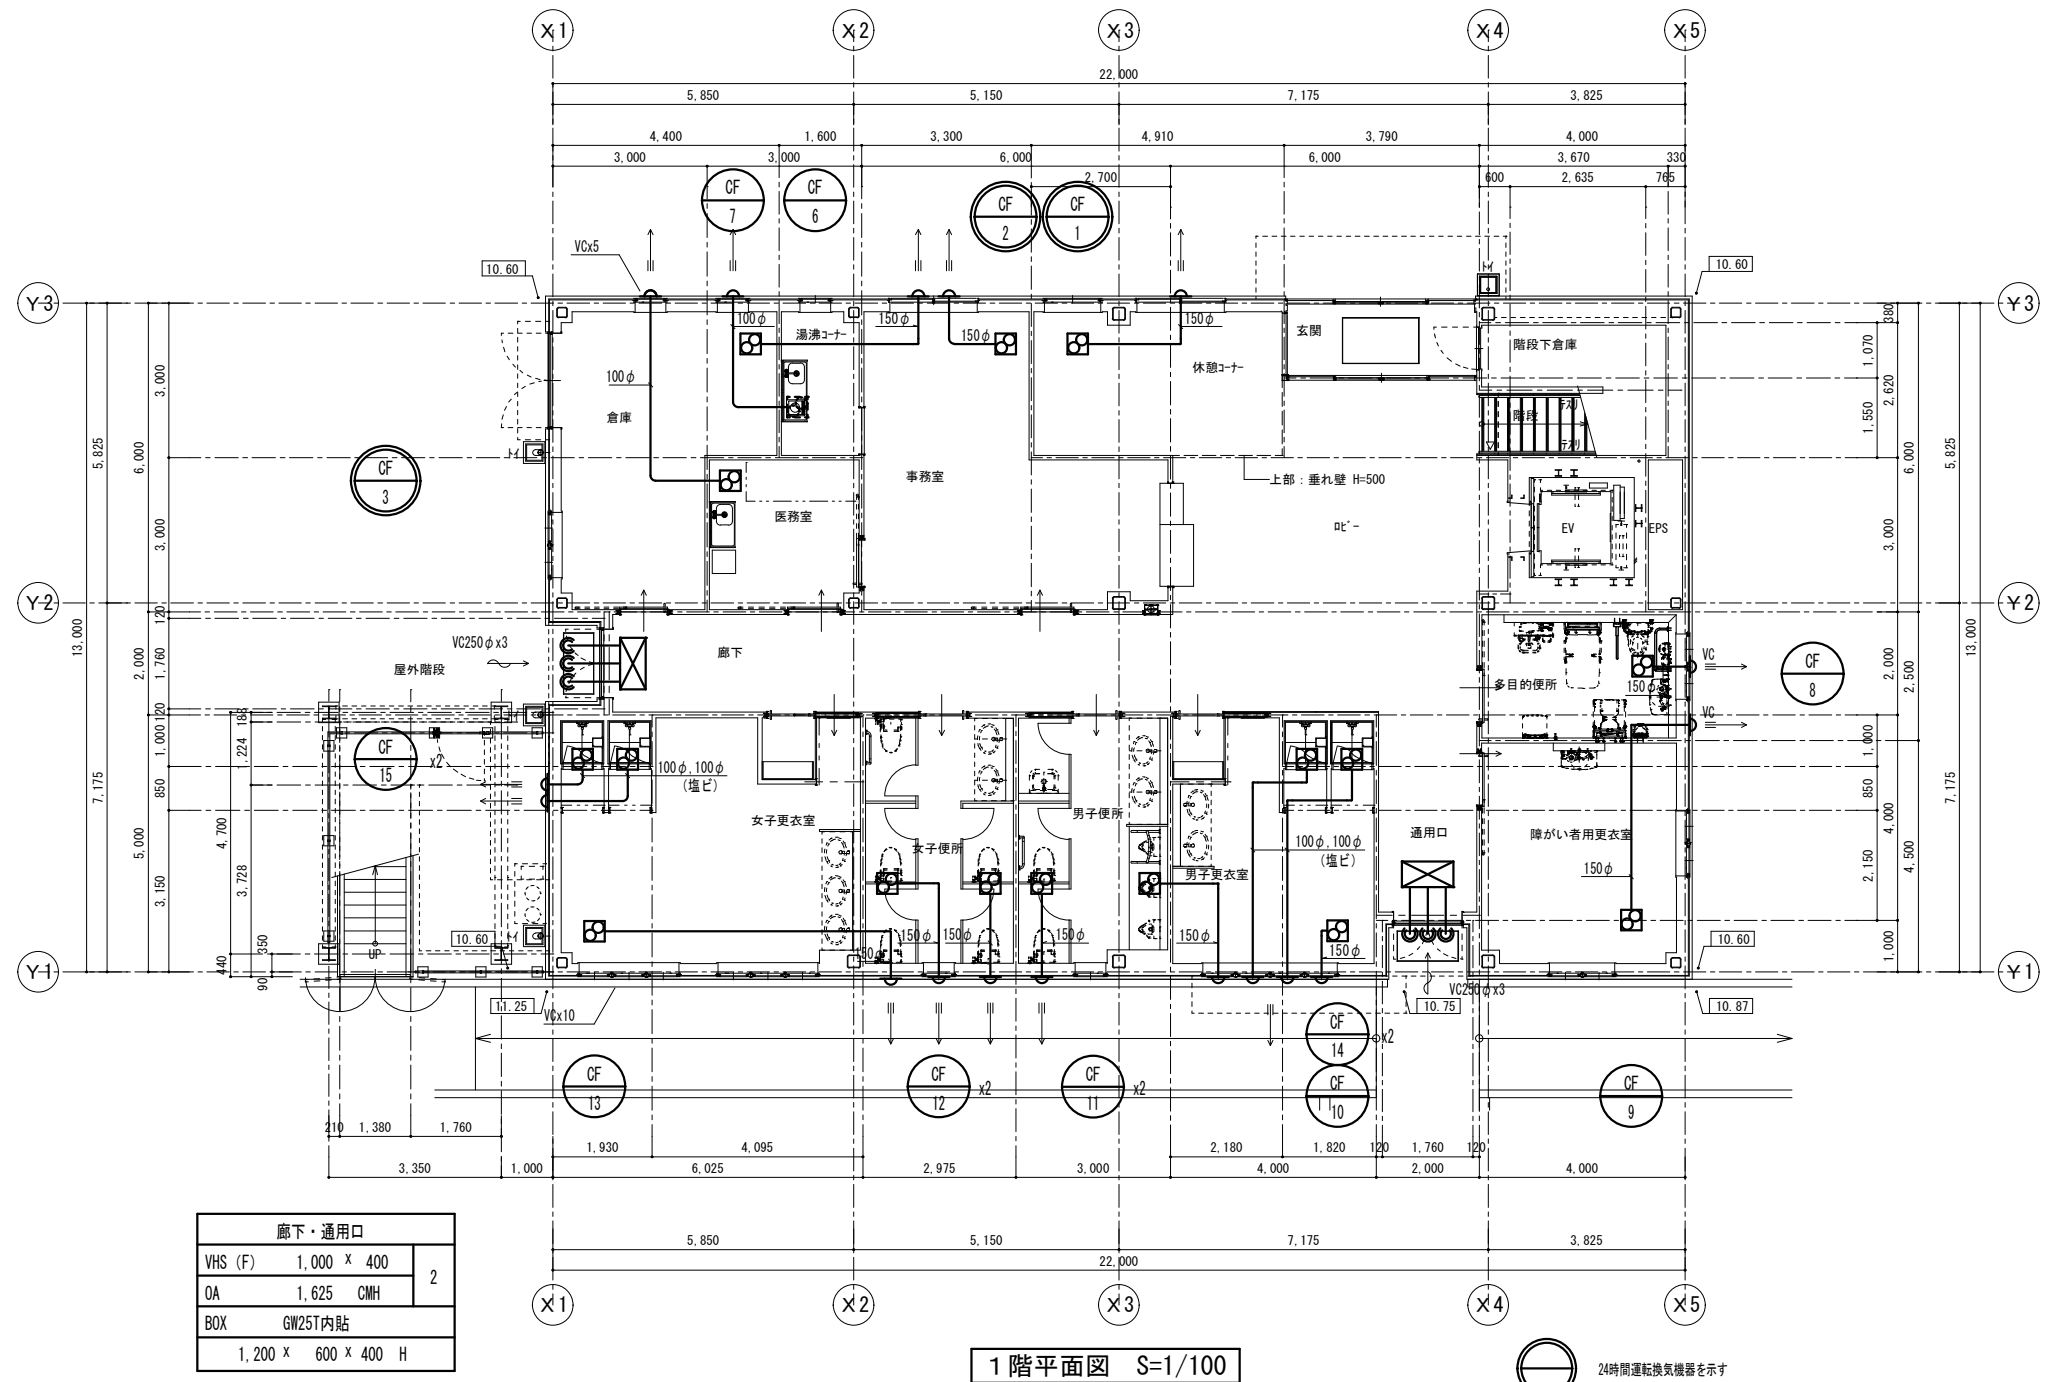

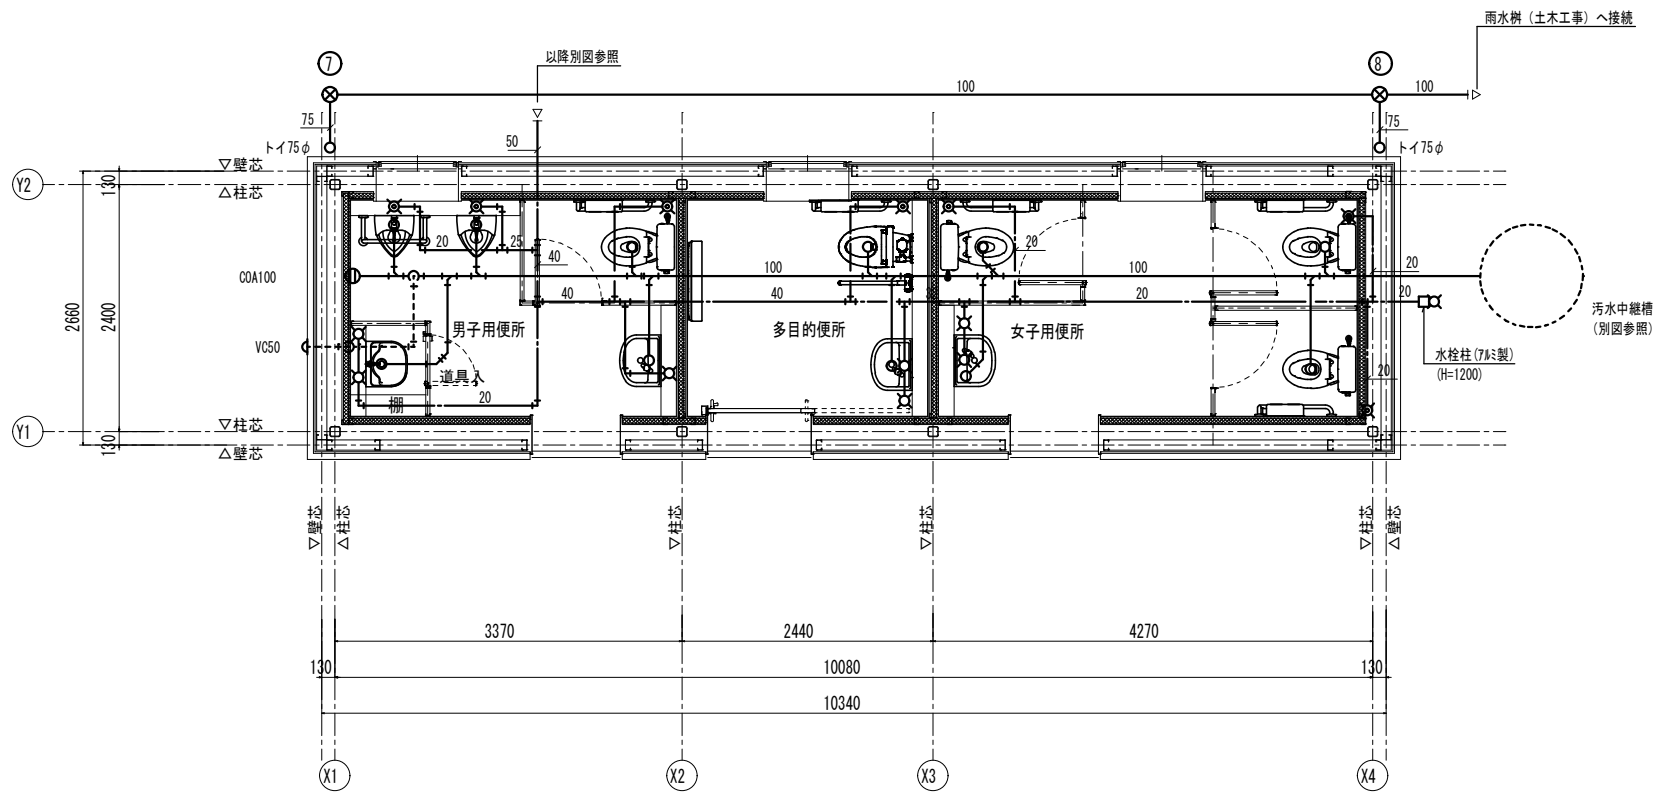

給排水平面図 1/50

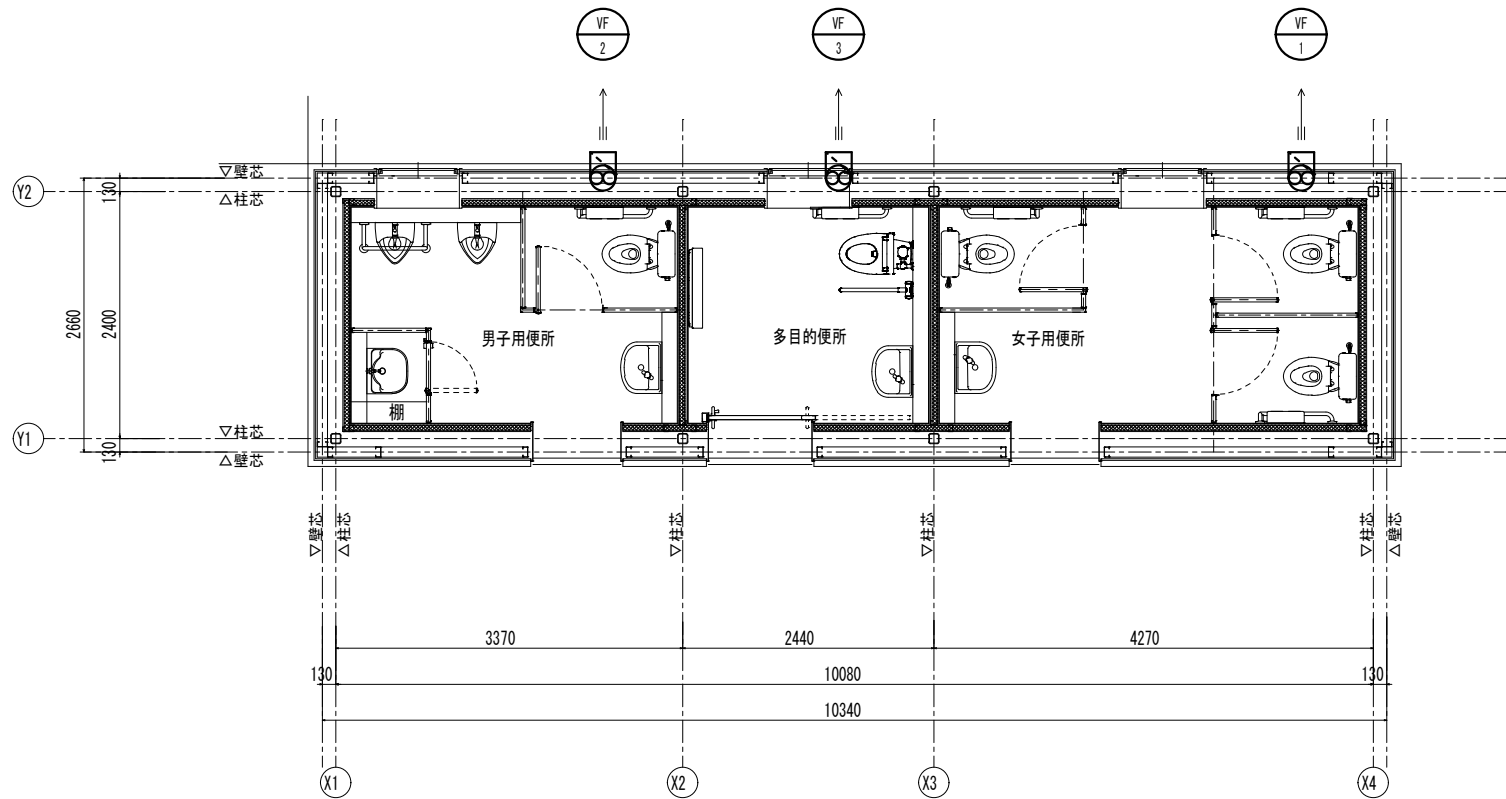


換気平面図 1/50


塩ビ小口径配管リスト				
記号	仕様・寸法	管径	量	備考
⑦	雨水溝 200 φ	300	塩ビ製	
⑧	雨水溝 200 φ	400	塩ビ製	

記号		名 称	仕 様	台数	動 力 () 内は消費動力				起動方式	設置場所	備 考
					kW	φ	V	Hz			
VF-1	換気扇	電気式シャッター	200 φ × 300 m3/H	1	17 W	1	100	60	直入	屋外 女子便所	
		SUS製ウェザーカバー	防鳥網								EX-20EMP6 (三菱電機機)
VF-2	換気扇	電気式シャッター	200 φ × 250 m3/H	1	17 W	1	100	60	直入	屋外 男子便所	
		SUS製ウェザーカバー	防鳥網								EX-20EMP6 (三菱電機機)
VF-3	換気扇	電気式シャッター	200 φ × 200 m3/H	1	17 W	1	100	60	直入	屋外 多目的便所	
		SUS製ウェザーカバー	防鳥網								EX-20EMP6 (三菱電機機)


衛 生 機 具 表				
器具名称	型 番 (TOTO)	付 属 品	合 計	IF
洋風便器	OFS497B	普通便座 TC300、紙巻器 YH701	4	1
L型手すり	T113BL10		4	1
多目的便器	CS597BMC5	SH596BAYR (ロータンク)、TQF58SS、YH702、TES47UR	1	1
L型手すり	T113BL10	壁付タイプ	1	1
跳ね上げ手すり	T113HK7	はね上げタイプ	1	1
背もたれ	ENC285CS	はね上げタイプ	1	1
小便器	UFS900JS	自動水栓、低リップ	2	2
同上手すり	T113QU22		1	1
マルチシンク	SK500	横水栓 T200BSQ13C、TL220D、T6PMR	1	1
洗面器	L2700M	自動水栓 TEN7761	1	1
手洗器	L2500M	自動水栓 TENA41A	2	1
化粧鏡	YMS560F	350 x 600H	2	1
化粧鏡	YMA510FAC	450 x 1000H	1	1
ペーパーシート	YKA2SR		1	1
キー式横水栓	T28AKUH13		3	1

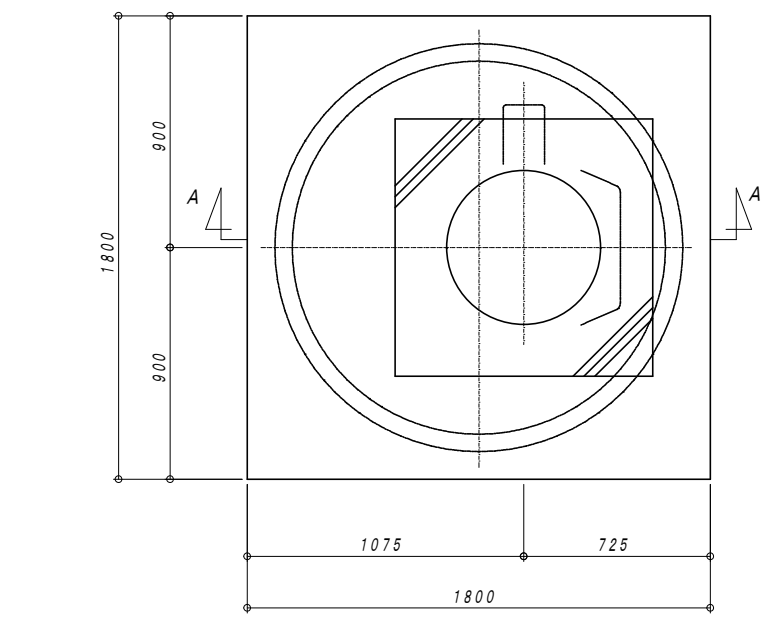

平面図 1:20

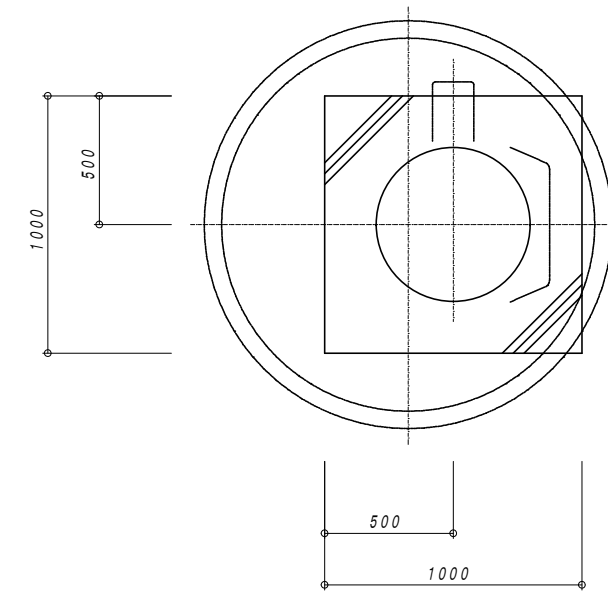


開口廻補強図 1:20

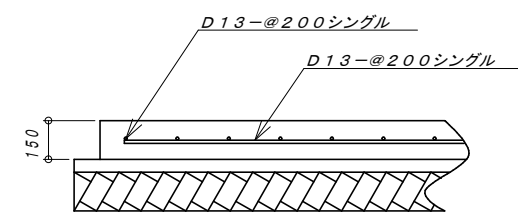


ベース詳細図 1:20

一般事項	
コンクリート	設計基準強度 $FC=21N/mm^2$
鉄筋	異形棒鋼 SD295A
定着及継手	40d d:鉄筋径


※全高にはかさ上げ140H含む

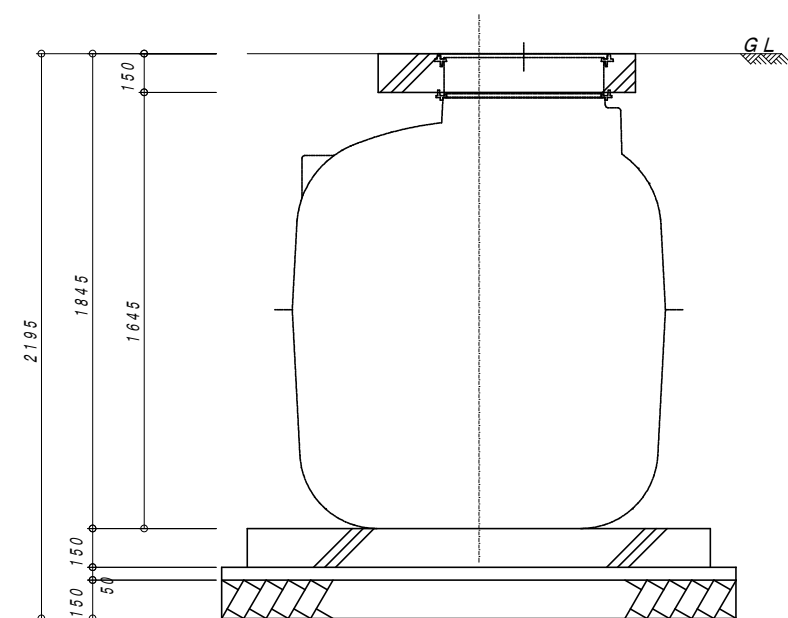

A-A 断面図 1:20

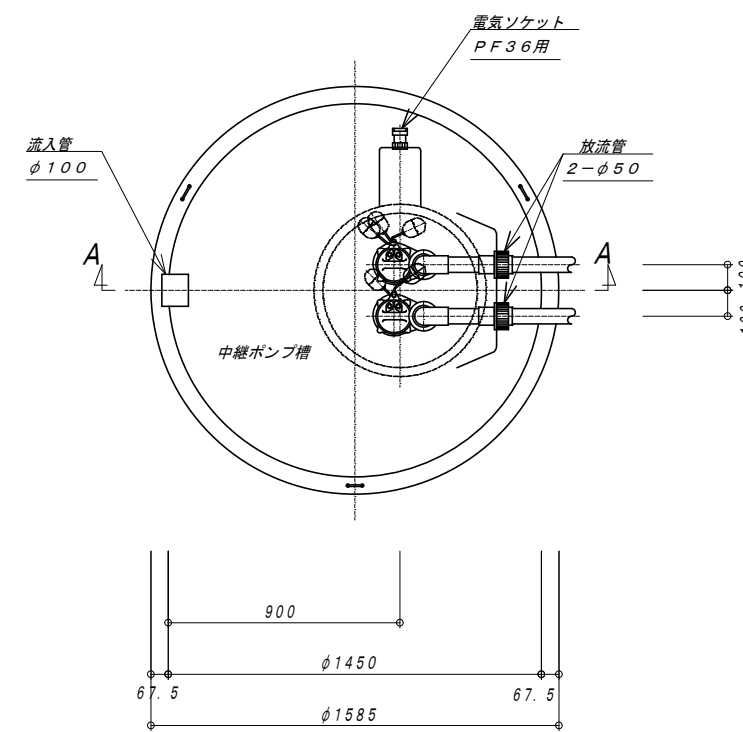

平面図 1:20

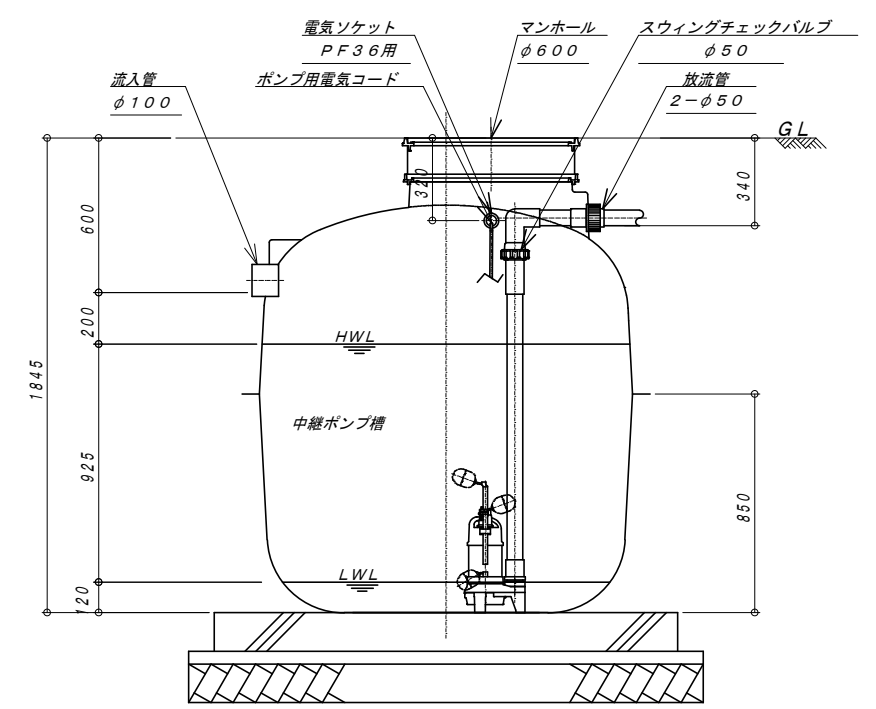

A-A 断面図 1:20

容量表	
有効容量	1.443 m ³

機器仕様表 (三相・200V)				
機器名	口径	出力	吐出量	台数
中継ポンプ	50A	0.40 kw	0.15 m ³ /min	2台

※全高にはかさ上げ140H含む

