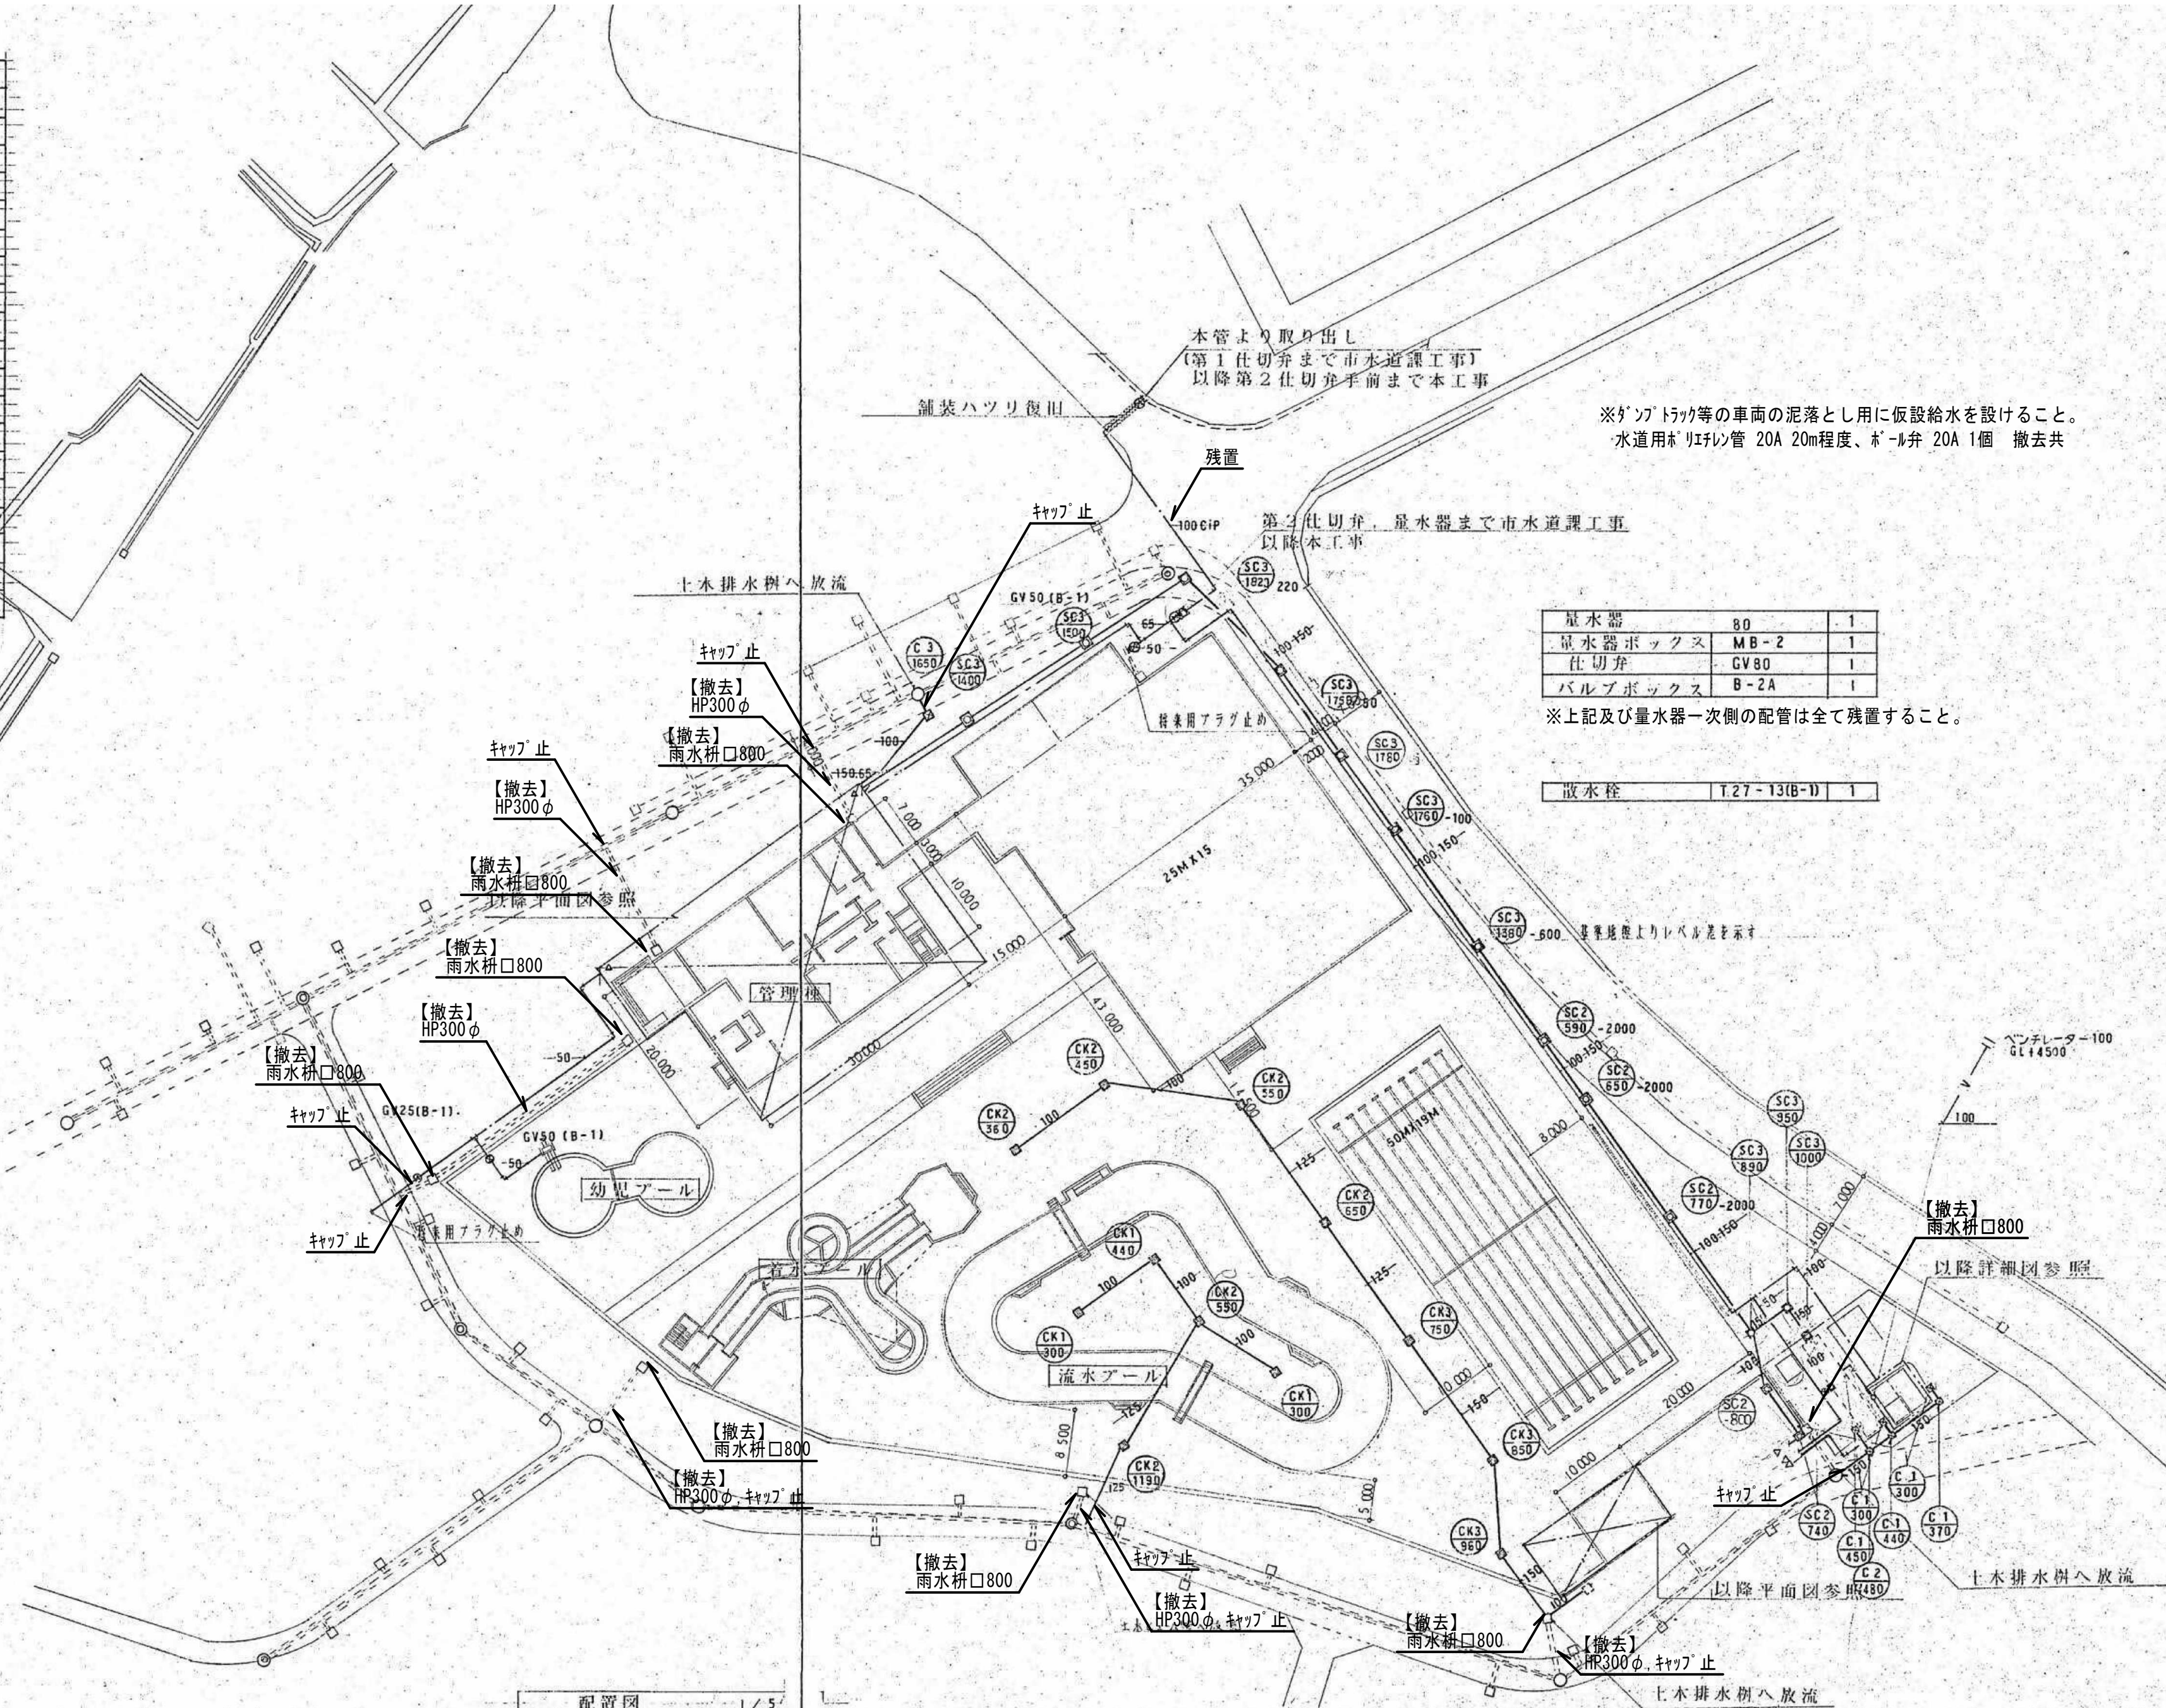


[illegible]

※配管フランジパッキンに石綿が含有しているとみなすため、適切に除去および処分すること。

## 参考図

図中記載の配管及び排水桝等は特記無き限り全て撤去すること

内田構造建築工房

一級建築士 内田 浩司  
大臣登録番号 一級 No.215989

三重県知事登録 第1-1522号  
〒514-1107 三重県 津市 久居中町818 Tel 059(256)2303/Fax 059(254)0085

年月日

工事名称

津市久居中央スポーツ公園内旧プール等解体工事

図面番号


M-01

原圖：A2

縮 尺

|     |  |
|-----|--|
| 図面名 |  |
|-----|--|

### 機械設備 配置図

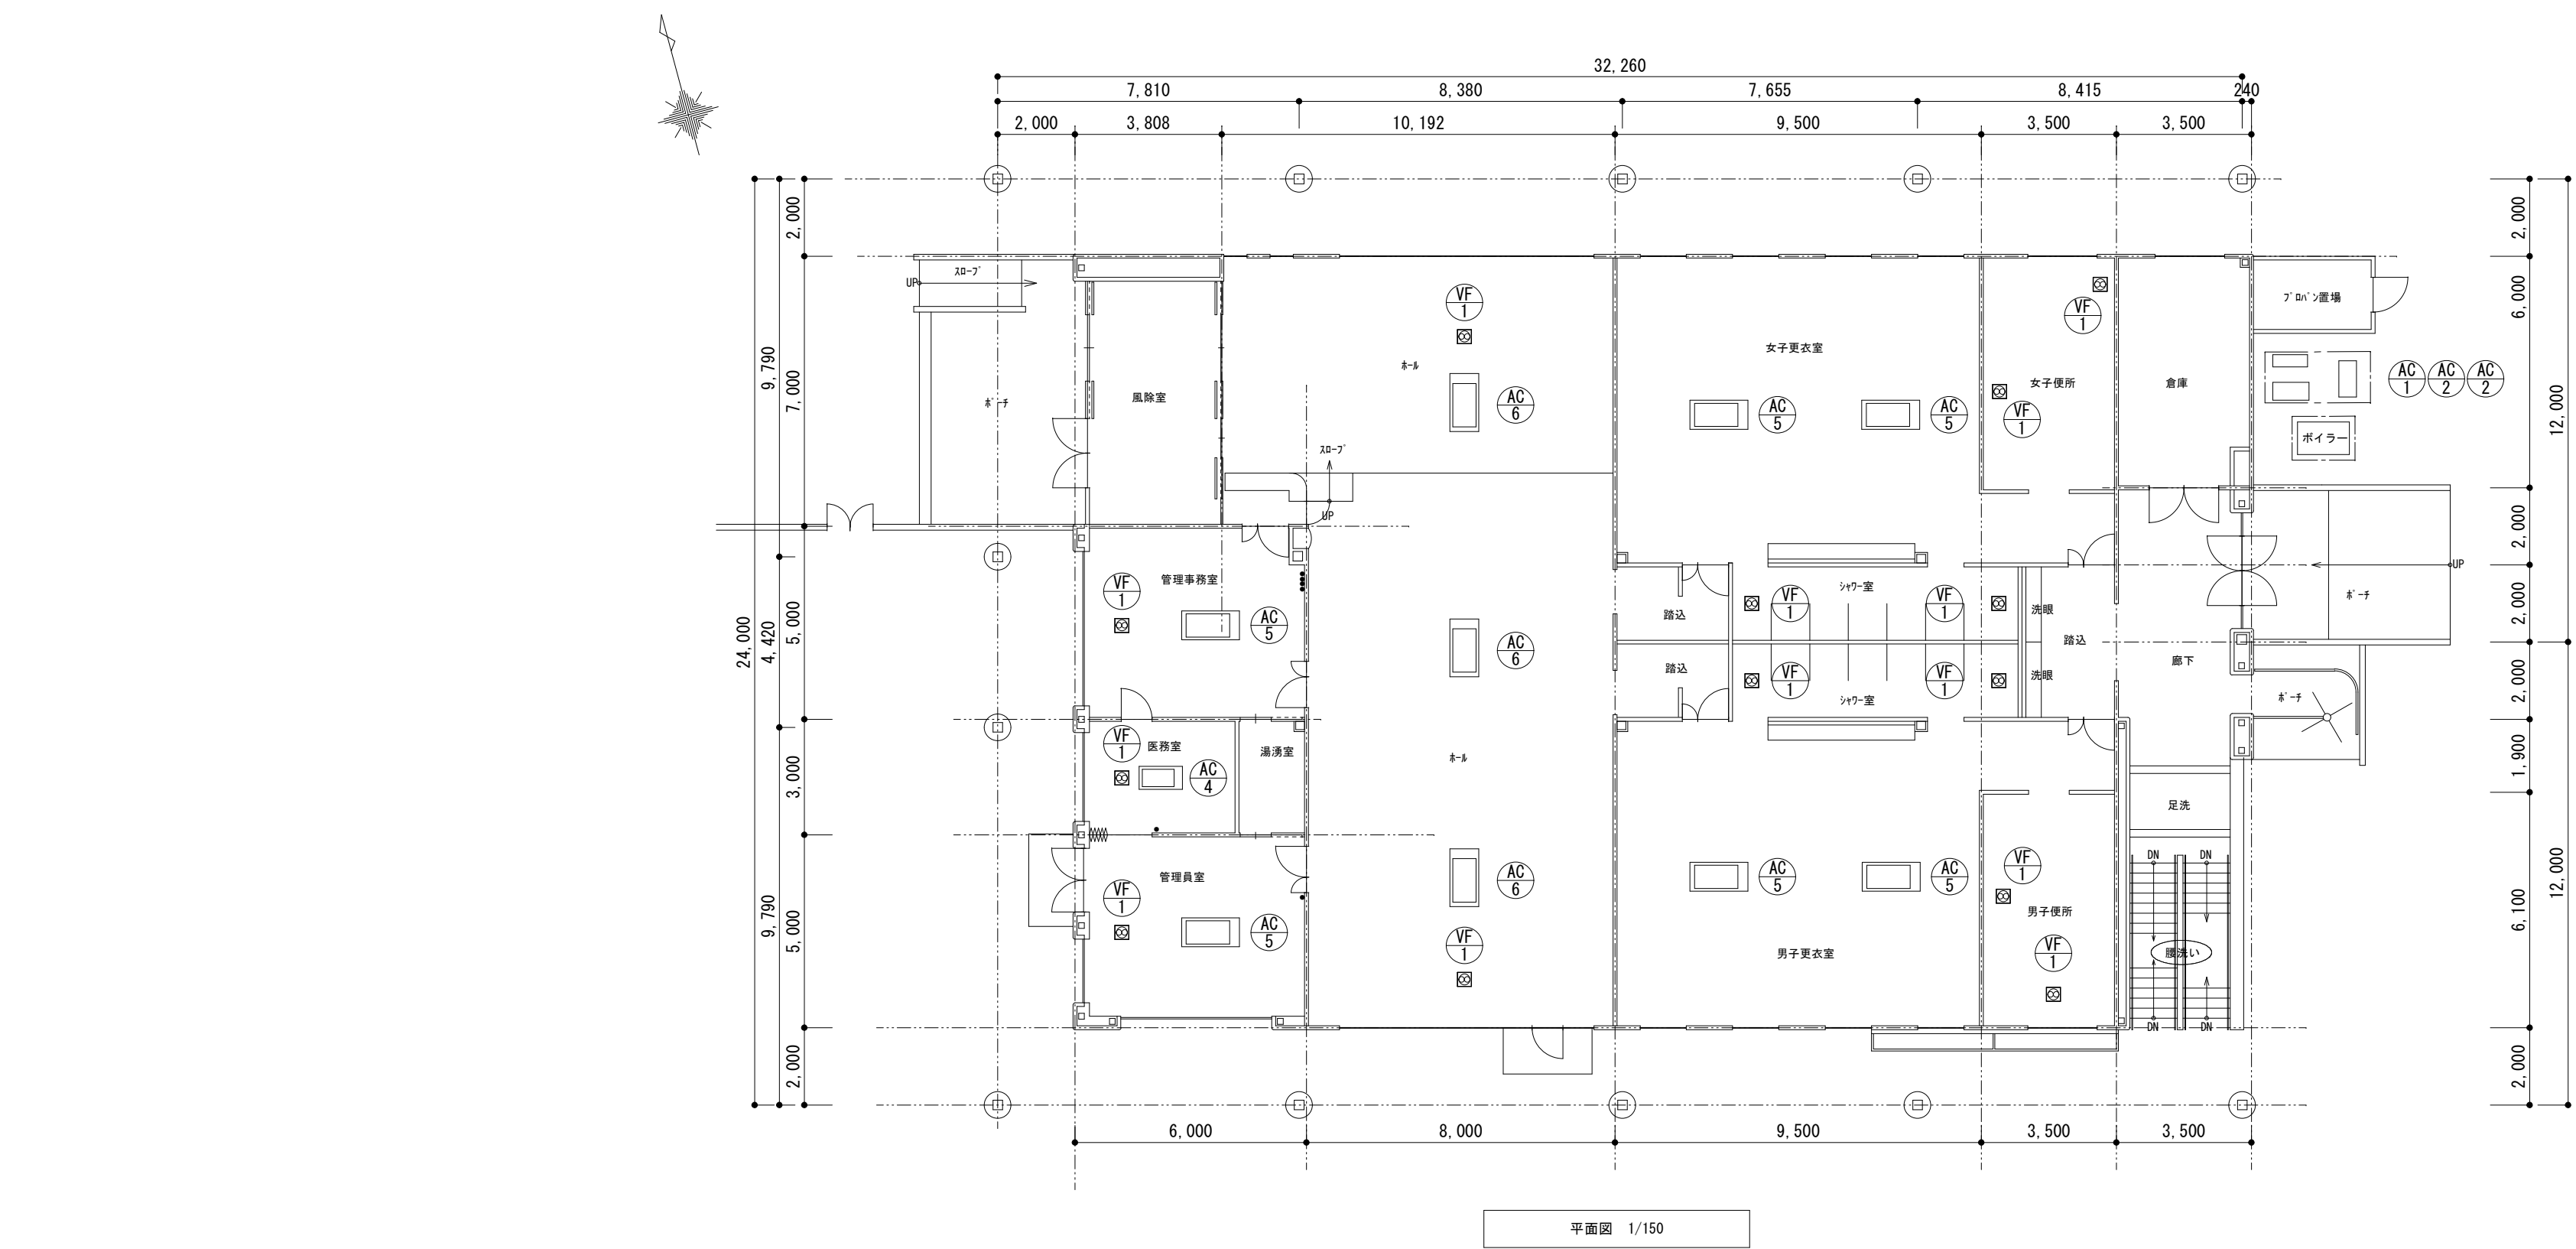

撤去機器リスト(空調・換気 管理棟)

| 記号   | 名 称                            | 個数 |
|------|--------------------------------|----|
| AC-1 | 空調屋外機<br>冷房能力 : 14.0kW         | 1  |
| AC-2 | 空調屋外機<br>冷房能力 : 25.0kW         | 2  |
| AC-4 | 空調屋内機 : 天井2方向形<br>冷房能力 : 2.2kW | 1  |
| AC-5 | 空調屋内機 : 天井2方向形<br>冷房能力 : 7.1kW | 6  |
| AC-6 | 空調屋内機 : 天井2方向形<br>冷房能力 : 8.0kW | 3  |
| VF-1 | 天井埋込形換気扇                       | 13 |

撤去機器リスト(空調・換気 管理棟)

| 記号  | 名 称      | 個数 |
|-----|----------|----|
| V-3 | 天井埋込形換気扇 | 2  |

※建物に付随する配管撤去は建築解体工事とする。  
※エアコンの撤去処分については、「特定製品に係るフロン類の  
回収及び破壊の実施の確保等に関する法律」に基づき適正に処理すること。

参考図

図中記載の機器は特記無き限り全て撤去すること


内田構造建築工房 一級建築士 内田 浩司  
大臣登録番号 一級 №215989

三重県知事登録 第1 - 1 5 2 2 号  
〒514-1107 三重県 津市 久居中町818 Tel 059(256)2303/Fax 059(254)0085

|             |                       |       |
|-------------|-----------------------|-------|
| 年月日         | 工事名称                  | 図面番号  |
| 縮尺<br>1/150 | 津市久居中央林-ツ公園内旧プール等解体工事 | M-02  |
|             | 図面名                   | 原図:A2 |
|             | 機械設備 管理棟平面図           |       |

| 樹リスト |         |      |                |    | 樹リスト |         |      |     |    |
|------|---------|------|----------------|----|------|---------|------|-----|----|
| 種類   | 大きさ     | 高さ   | 蓋              | 個数 | 種類   | 大きさ     | 高さ   | 蓋   | 個数 |
| 排水樹  | φ200    | 400  | 塩ビ             | 1  | 汚水樹  | 450×450 | 380  | MHB | 1  |
| 排水樹  | 350×350 | 300  | コンクリート蓋<br>格子蓋 | 5  | 汚水樹  | 450×450 | 400  | MHB | 1  |
| 排水樹  | 350×350 | 370  | コンクリート蓋        | 2  | 汚水樹  | 450×450 | 520  | MHB | 1  |
| 排水樹  | 350×350 | 430  | 格子蓋            | 2  | 汚水樹  | 450×450 | 590  | MHB | 1  |
| 排水樹  | 350×350 | 440  | コンクリート蓋<br>格子蓋 | 2  | 汚水樹  | 450×450 | 600  | MHB | 1  |
| 排水樹  | 350×350 | 450  | コンクリート蓋        | 1  | 汚水樹  | 450×450 | 630  | MHB | 1  |
| 排水樹  | 450×450 | 360  | 格子蓋            | 1  | 汚水樹  | 450×450 | 640  | MHB | 1  |
| 排水樹  | 450×450 | 400  | 格子蓋            | 2  | 汚水樹  | 450×450 | 650  | MHB | 1  |
| 排水樹  | 450×450 | 450  | 格子蓋            | 1  | 汚水樹  | 450×450 | 740  | MHB | 1  |
| 排水樹  | 450×450 | 480  | コンクリート蓋        | 1  | 汚水樹  | 450×450 | 770  | MHB | 1  |
| 排水樹  | 450×450 | 500  | MHB            | 1  | 汚水樹  | 450×450 | 800  | MHB | 1  |
| 排水樹  | 450×450 | 520  | MHB            | 1  | 汚水樹  | 450×450 | 810  | MHB | 1  |
| 排水樹  | 450×450 | 530  | コンクリート蓋        | 1  | 汚水樹  | 450×450 | 1250 | MHB | 1  |
| 排水樹  | 450×450 | 540  | MHB            | 1  | 汚水樹  | 600×600 | 720  | MHB | 1  |
| 排水樹  | 450×450 | 550  | 格子蓋            | 2  | 汚水樹  | 600×600 | 750  | MHB | 1  |
| 排水樹  | 450×450 | 580  | MHB            | 1  | 汚水樹  | 600×600 | 890  | MHB | 1  |
| 排水樹  | 450×450 | 600  | MHB            | 1  | 汚水樹  | 600×600 | 950  | MHB | 1  |
| 排水樹  | 450×450 | 650  | 格子蓋            | 1  | 汚水樹  | 600×600 | 1000 | MHB | 1  |
| 排水樹  | 450×450 | 660  | MHB            | 1  | 汚水樹  | 600×600 | 1160 | MHB | 1  |
| 排水樹  | 600×600 | 690  | MHB            | 1  | 汚水樹  | 600×600 | 1300 | MHB | 1  |
| 排水樹  | 450×450 | 1190 | 格子蓋            | 1  | 汚水樹  | 600×600 | 1380 | MHB | 1  |
| 排水樹  | 600×600 | 750  | 格子蓋            | 1  | 汚水樹  | 600×600 | 1400 | MHB | 1  |
| 排水樹  | 600×600 | 850  | 格子蓋            | 1  | 汚水樹  | 600×600 | 1500 | MHB | 1  |
| 排水樹  | 600×600 | 980  | 格子蓋            | 1  | 汚水樹  | 600×600 | 1750 | MHB | 1  |
| 排水樹  | 600×600 | 1150 | コンクリート蓋        | 1  | 汚水樹  | 600×600 | 1760 | MHB | 1  |
| 排水樹  | 600×600 | 1650 | コンクリート蓋        | 1  | 汚水樹  | 600×600 | 1780 | MHB | 1  |
|      |         |      |                |    | 汚水樹  | 600×600 | 1820 | MHB | 1  |

| 樹リスト |         |      |     |    |
|------|---------|------|-----|----|
| 種類   | 大きさ     | 高さ   | 蓋   | 個数 |
| 雨水樹  | φ200    | 400  | 塩ビ  | 1  |
| 雨水樹  | φ200    | 500  | 塩ビ  | 1  |
| 雨水樹  | 350×350 | 300  | MHB | 1  |
| 雨水樹  | 350×350 | 550  | MHB | 1  |
| 雨水樹  | 450×450 | 370  | MHB | 1  |
| 雨水樹  | 450×450 | 460  | MHB | 1  |
| 雨水樹  | 600×600 | 1350 | MHB | 1  |
| 雨水樹  | 600×600 | 1390 | MHB | 1  |
| 雨水樹  | 600×600 | 1470 | MHB | 1  |
| 雨水樹  | 600×600 | 1550 | MHB | 1  |
| 雨水樹  | 800×800 | 500  | MHB | 8  |

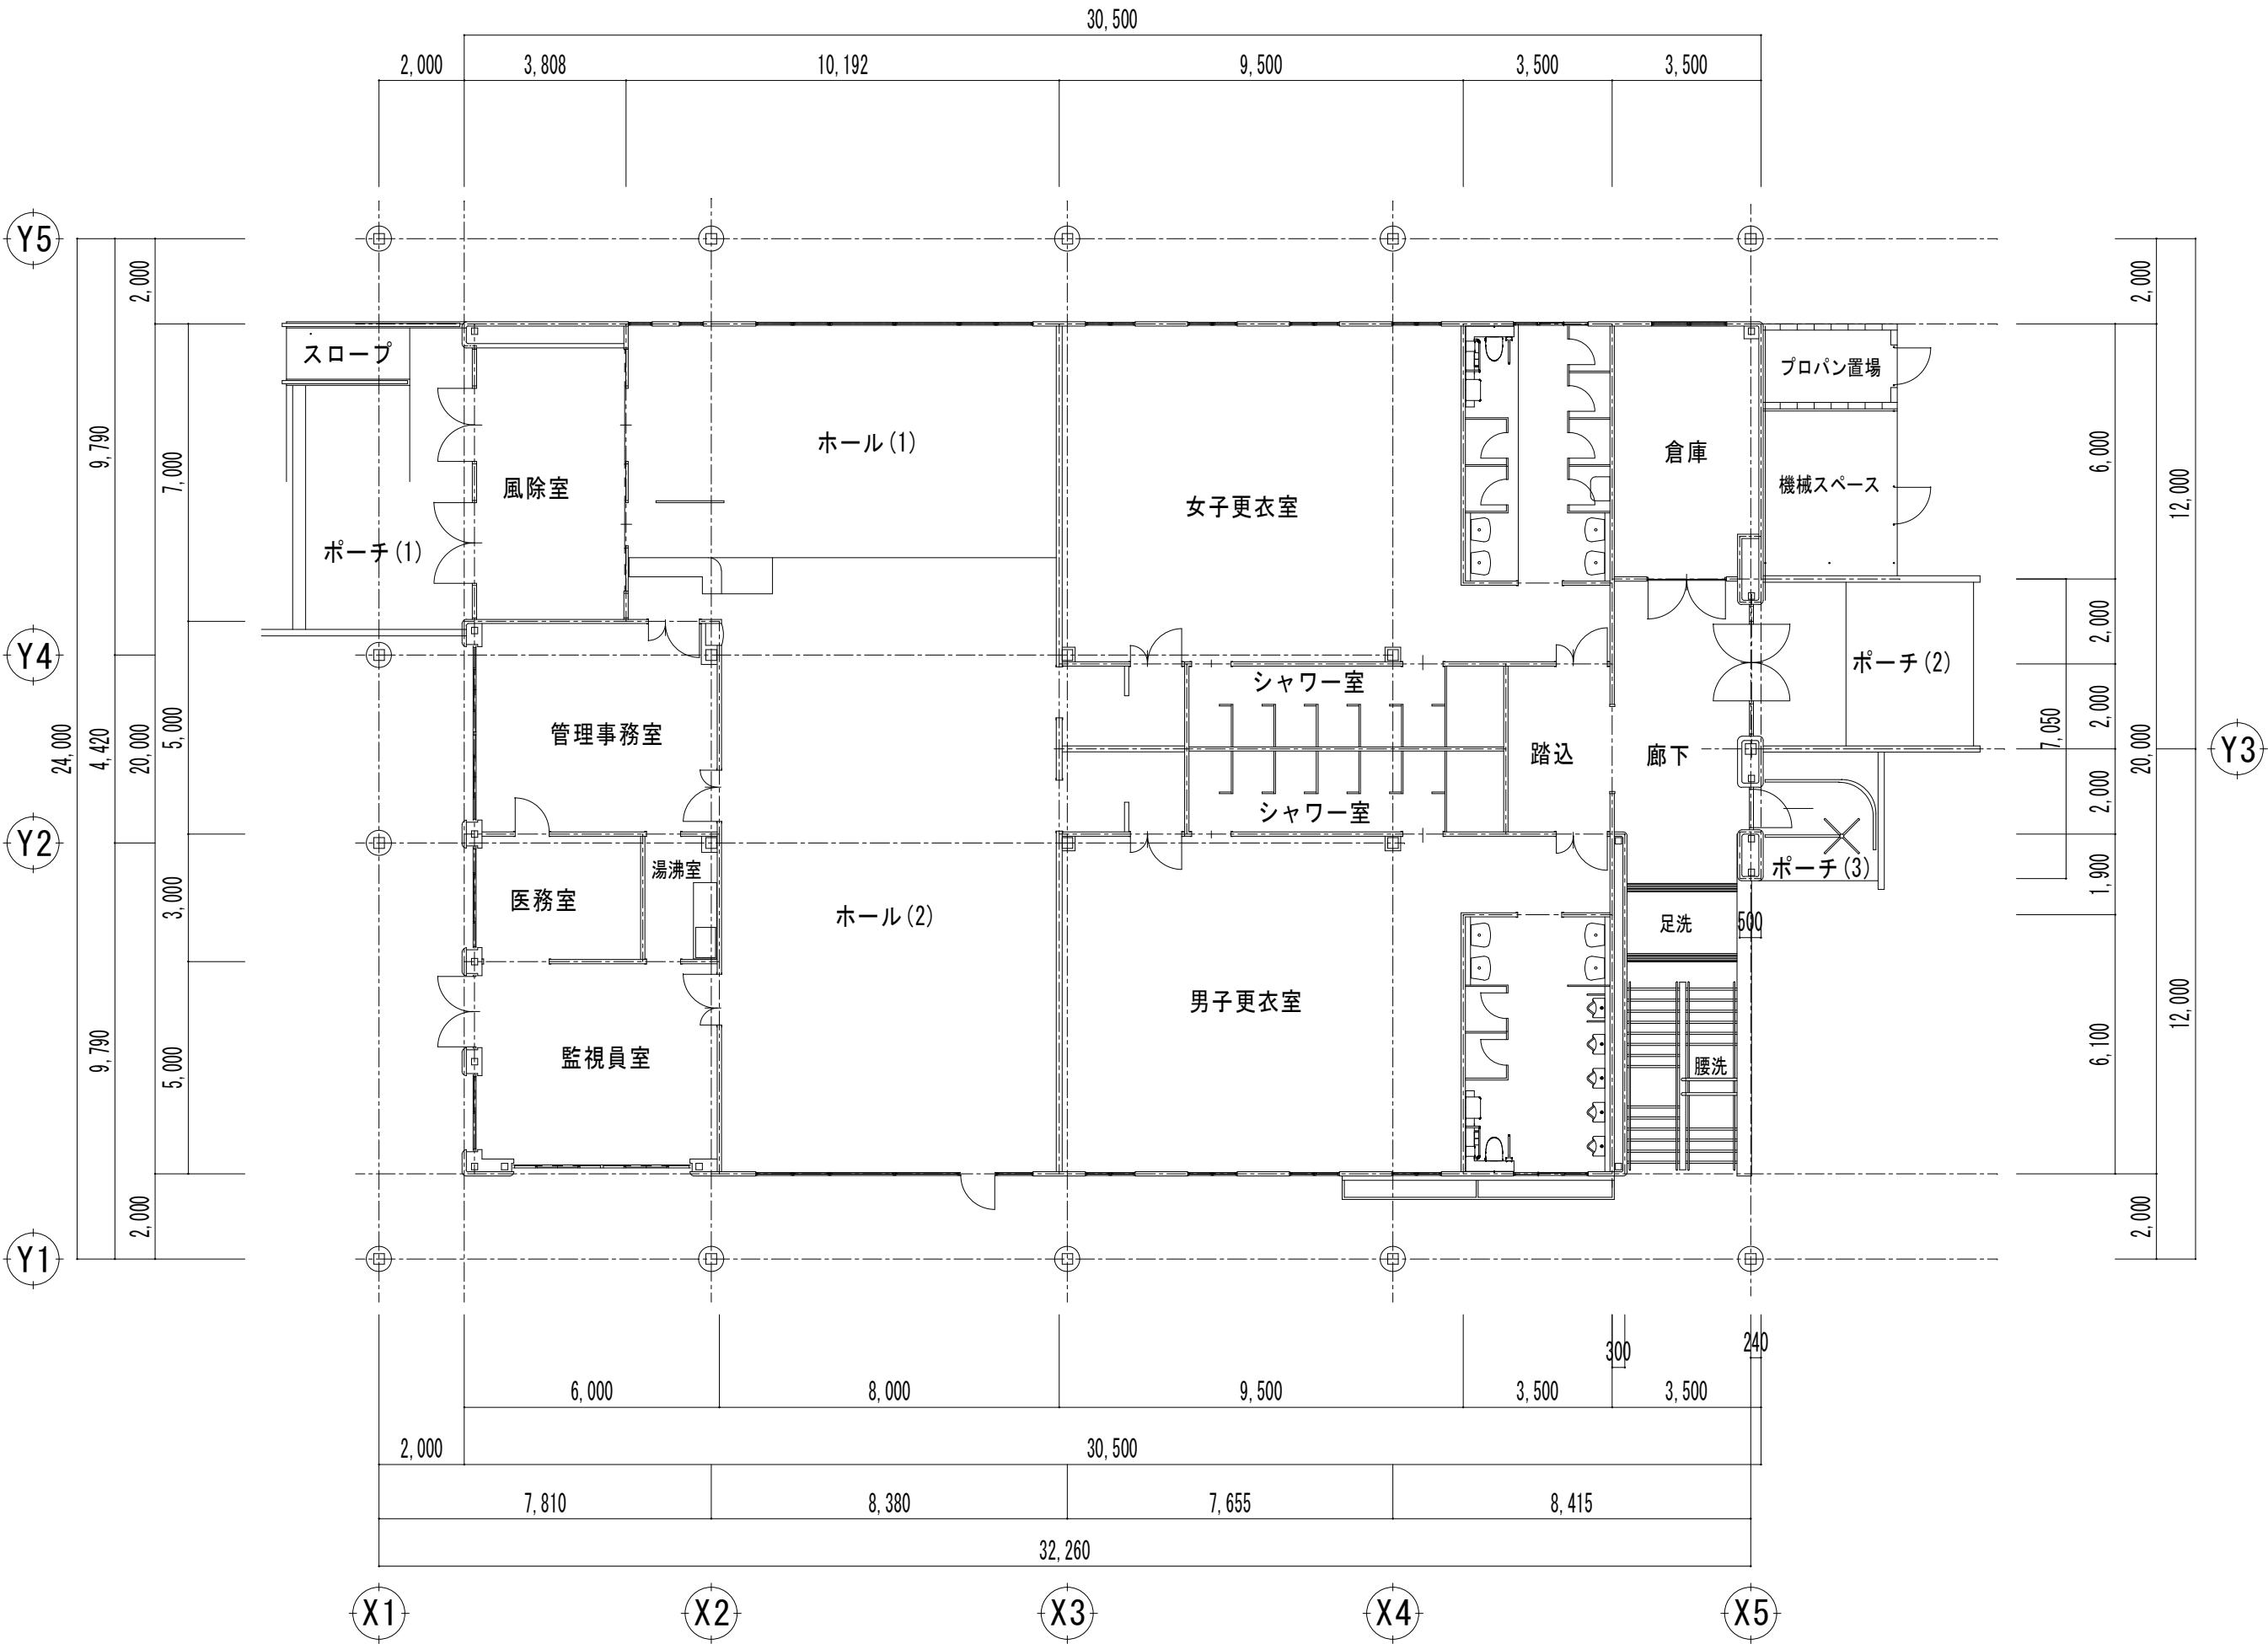

1 階 平 面 図 1/150

| 撤去機器リスト(衛生 管理棟) |    |
|-----------------|----|
| 名 称             | 個数 |
| 洋風大便器           | 2  |
| 手すり             | 5  |
| 洗面器             | 10 |
| 掃除流し            | 1  |
| 化粧鏡             | 28 |
| 横水栓             | 5  |
| 混合水栓            | 12 |
| シャワー水栓          | 14 |
| 洗眼水栓            | 6  |
| 小便器             | 5  |
| 5号ガス給湯器         | 1  |

| 撤去機器リスト(衛生 プール) |    |
|-----------------|----|
| 名 称             | 個数 |
| 洗眼水栓            | 12 |
| 化粧鏡             | 9  |
| 横水栓             | 10 |


| 撤去機器リスト(衛生 プール便所棟) |    |
|--------------------|----|
| 名 称                | 個数 |
| 横水栓                | 6  |
| 洗眼水栓               | 6  |
| 掃除流し               | 1  |
| 和風大便器              | 5  |
| 洗面器                | 4  |
| 化粧鏡                | 4  |
| 小便器                | 3  |

| 撤去機器リスト(衛生 屋外)             |    |
|----------------------------|----|
| 名 称                        | 個数 |
| 散水栓                        | 2  |
| 真空温水ヒーター<br>缶体出力   : 186kW | 1  |

※建物に付随する配管撤去は建築解体工事とする。

|                        |                                                                                                                                    |  |  |  |  |          |                           |                       |
|------------------------|------------------------------------------------------------------------------------------------------------------------------------|--|--|--|--|----------|---------------------------|-----------------------|
| 参考図                    | 内田構造建築工房 一級建築士 内田 浩司<br>大臣登録番号 一級 №215989<br>三重県知事登録 第 1 - 1 5 2 2 号<br>〒514-1107 三重県 津市 久居中町818 Tel 059(256)2303/Fax 059(254)0085 |  |  |  |  | 年月日      | 工事名称 津市久居中央緑地公園内旧プール等解体工事 | 図面番号<br>M-03<br>原図:A2 |
|                        |                                                                                                                                    |  |  |  |  | 縮尺 1/150 | 図面名 管理棟 給排水設備平面図 ( 1 )    |                       |
| 図中記載の機器は特記無き限り全て撤去すること |                                                                                                                                    |  |  |  |  |          |                           |                       |



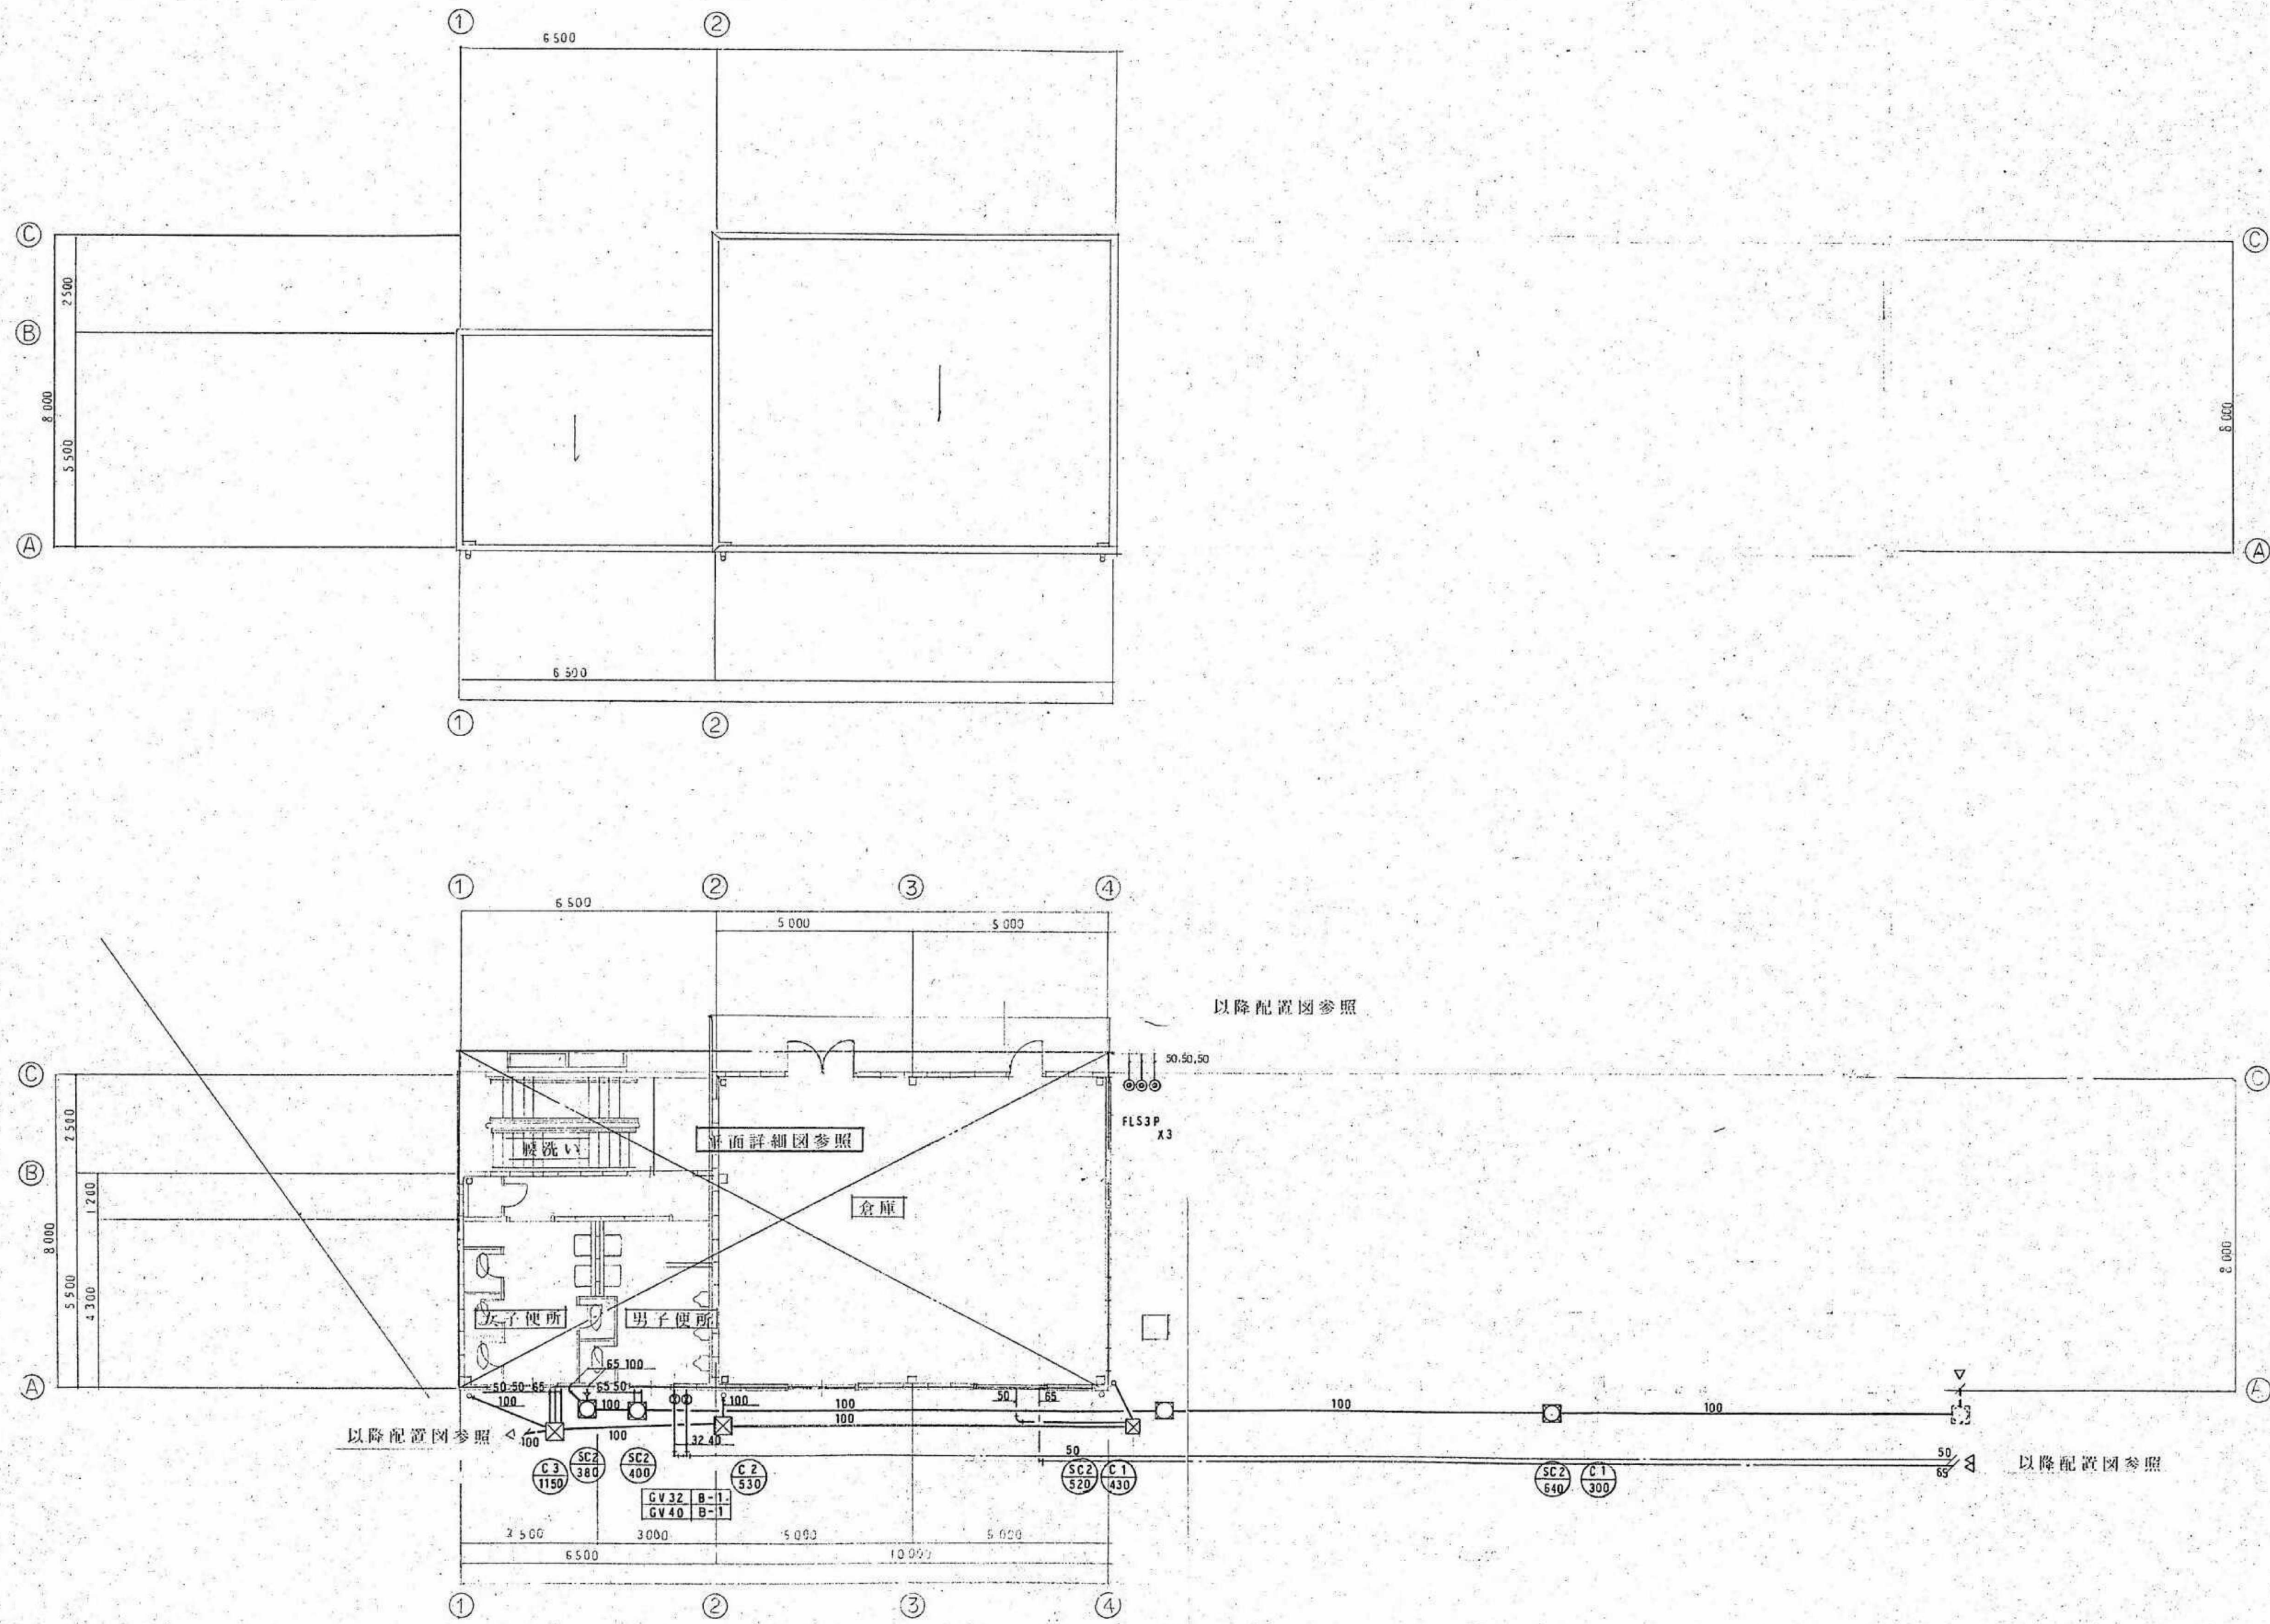

参考図


図中記載の配管及び排水桝等は特記無き限り全て撤去すること

内田構造建築工房

三重県知事登録 第1-1522号  
〒514-1107 三重県 津市 久居中町818 Tel 059(256)2303/Fax 059(254)0085

一級建築士 内田 浩司  
大臣登録番号 一級 №215989

|     |                                                 |          |
|-----|-------------------------------------------------|----------|
| 年月日 | 工事名称                                            | 図面番号     |
|     | 津市久居中央 <sup>※</sup> ツ公園内旧 <sup>※</sup> プール等解体工事 | M-05     |
| 縮 尺 | 図 面 名                                           | 原 図 : A2 |
| NS  | 付 属 棟    給 排 水 設 備    平 面 図                     |          |

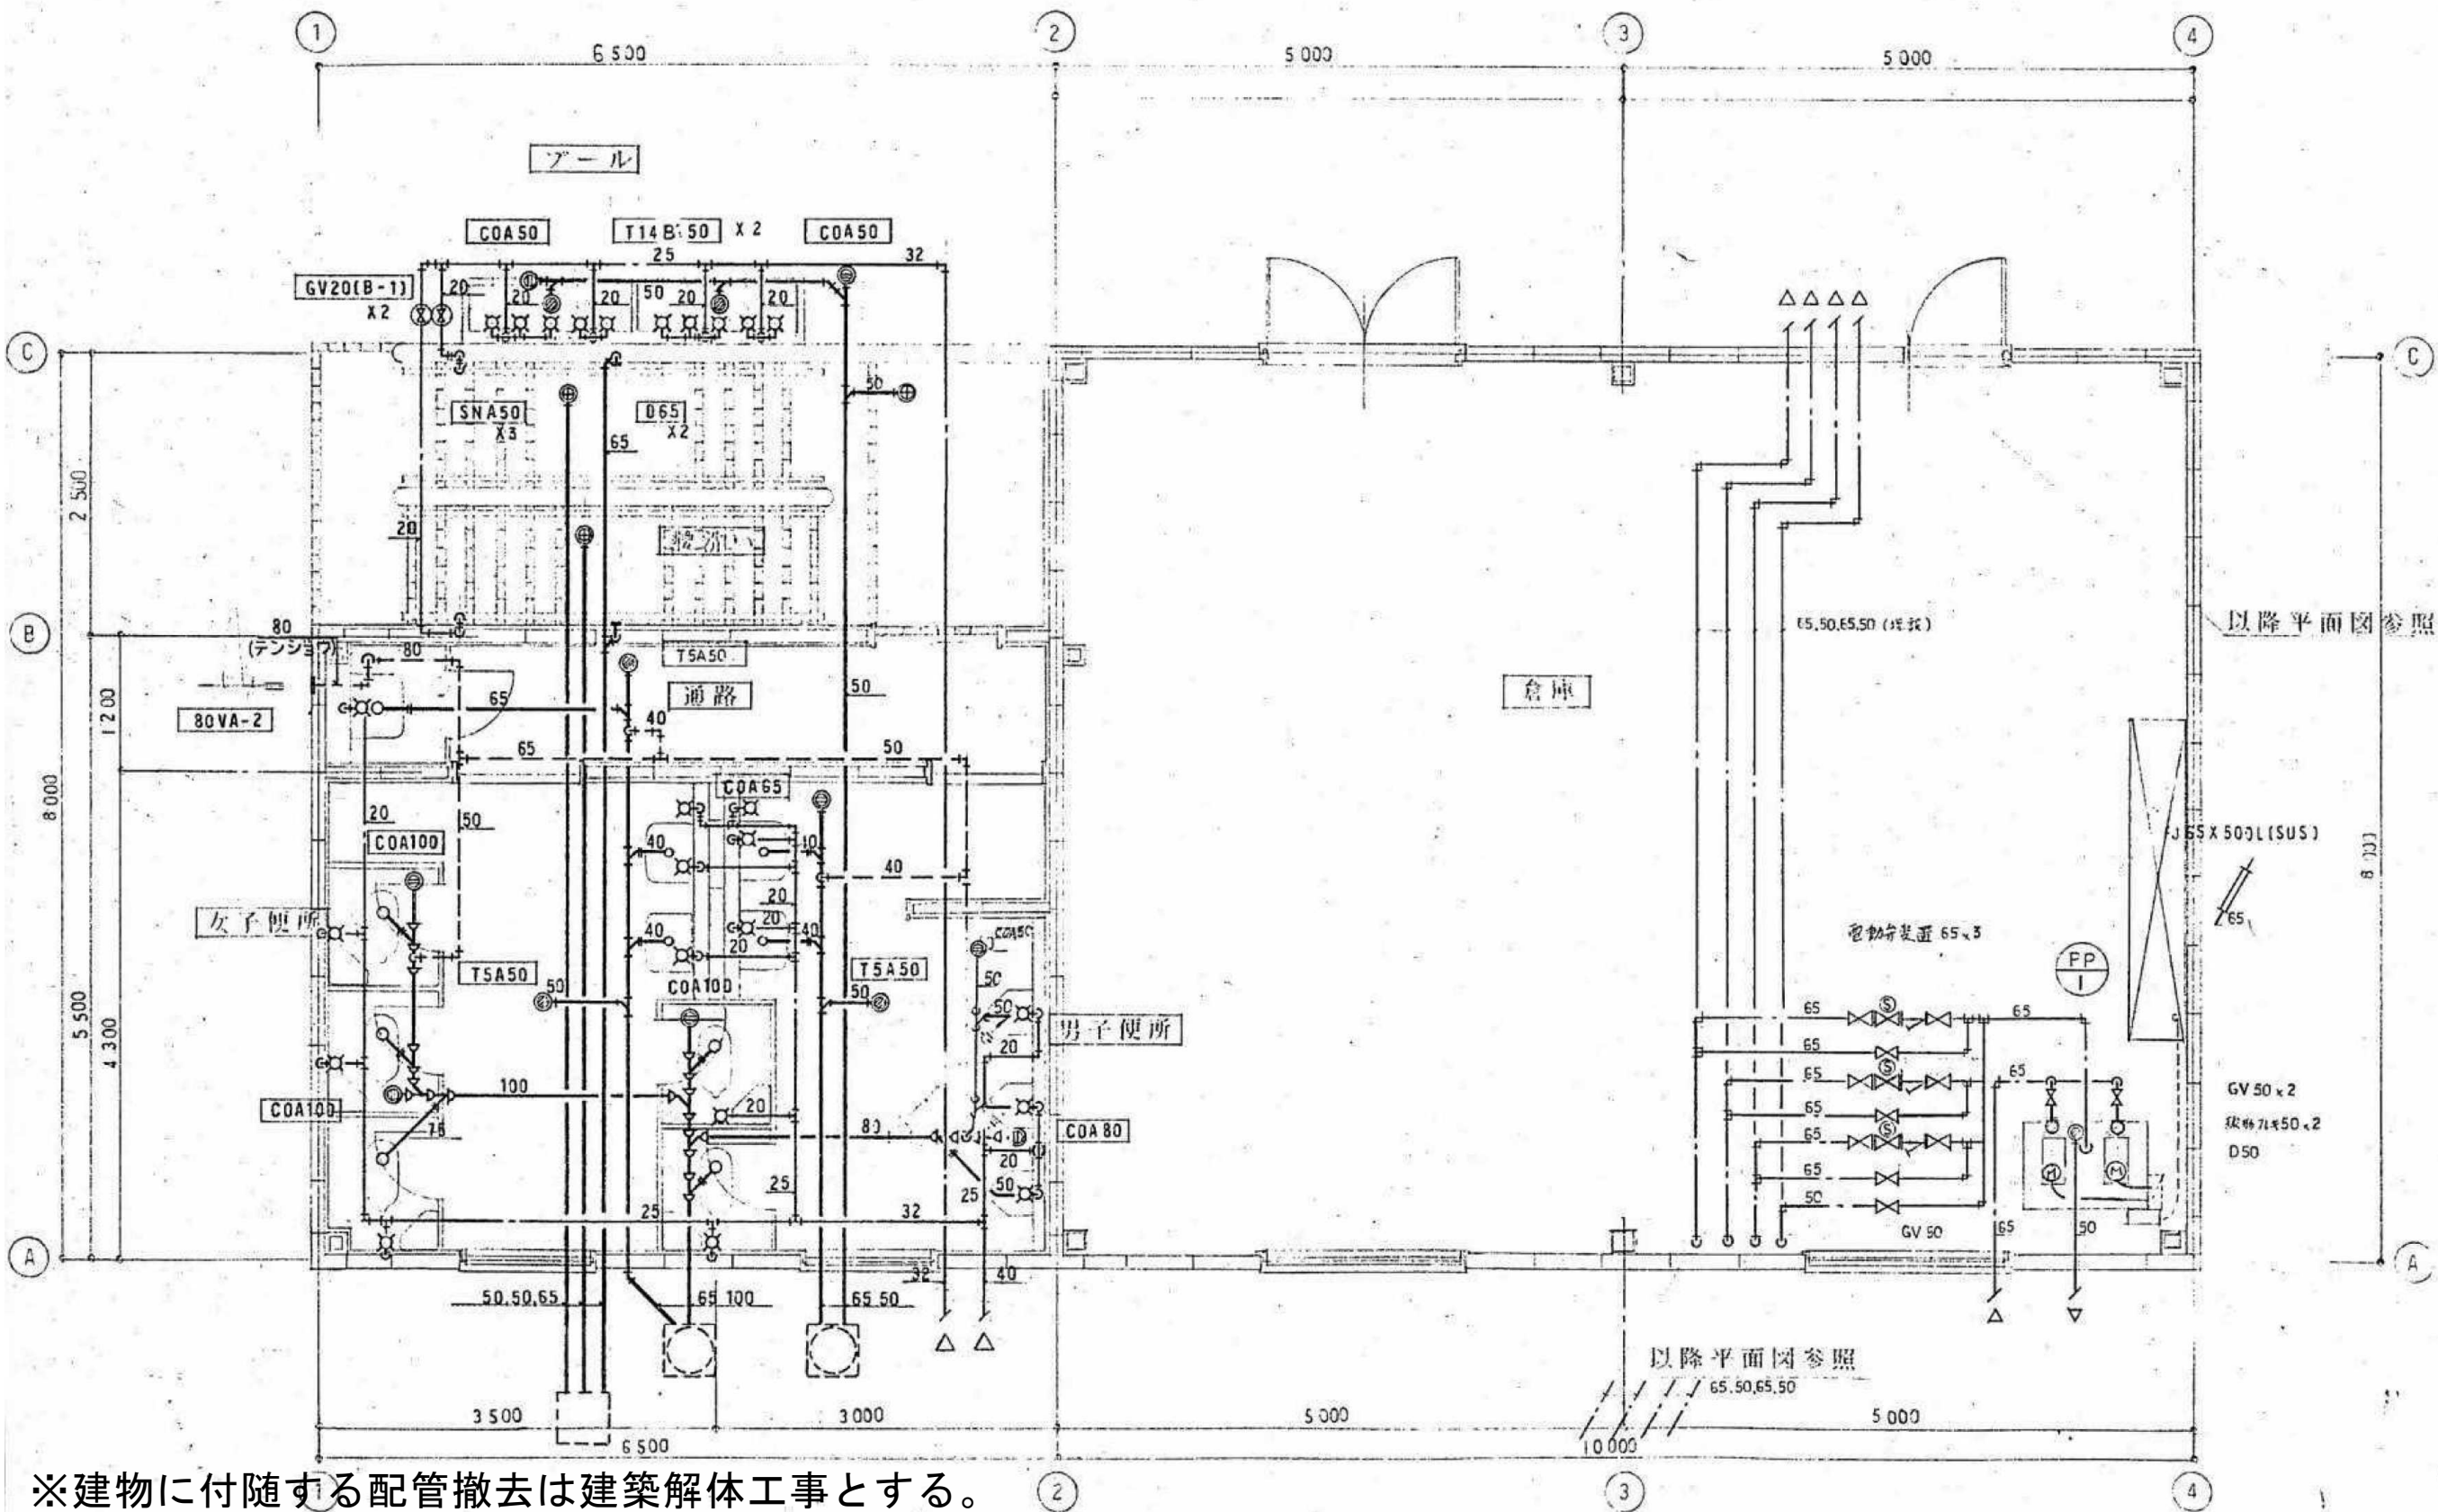

|          |         |   |
|----------|---------|---|
| プール      |         |   |
| ホー入水栓    | T200S13 | 3 |
| 洗眼水栓     | T284S   | 6 |
| 自動排水付排水栓 | T28A13  | 1 |
| 流し排水金物   | T14B:50 | 2 |
| 床上掃除口    | COA50   | 2 |

|     |         |   |
|-----|---------|---|
| 脱洗い |         |   |
| 共栓  | SNA50   | 3 |
| D金具 | D65     | 2 |
| 吐水口 | 20A SUS | 2 |

|         |                                                       |   |
|---------|-------------------------------------------------------|---|
| 通路      |                                                       |   |
| 掃除流し    | SK22A TK22 T37SN T23AE20 T9RAY                        | 1 |
| 通気金物    | 80VA-2                                                | 1 |
| 床排水金物   | T5A50                                                 | 1 |
| 女子便所    |                                                       |   |
| 和風大便器   | C375V S570B TS750ZN32 TS670FZ TS571D T82C32 TS116MDAY | 4 |
| 洗面器     | L230D T205 T6P T4A T9R T8CAY                          | 2 |
| 化粧鏡     | TS119AS3                                              | 2 |
| 床排水金物   | T5A50                                                 | 1 |
| 床上掃除口   | COA100                                                | 3 |
| ホー入水栓   | T200S13                                               | 1 |
| 男子便所    |                                                       |   |
| 和風大便器   | C375V S570B TS750ZN32 TS670FZ TS571D T82C32 TS116MDAY | 1 |
| ストール小便器 | U307C T60P T62-16 T64FWN                              | 3 |
| 洗面器     | L230D T205 T6P T4A T9R T8CAY                          | 2 |
| 化粧鏡     | TS119AS3                                              | 2 |
| 床排水金物   | T5A50                                                 | 1 |
| 床上掃除口   | COA80                                                 | 1 |
| 床上掃除口   | COA65                                                 | 1 |
| ホー入水栓   | T200S13                                               | 1 |
| 倉庫      |                                                       |   |
| D金具     | D50                                                   | 1 |

※建物に付随する配管撤去は建築解体工事とする。  
※配管フランジパッキンに石綿が含有しているとみなすため、適切に除去および処分すること。

参考図

図中記載の機器、配管等は特記無き限り全て撤去すること

内田構造建築工房

一級建築士 内田 浩司  
大臣登録番号 一級 Na215989  
三重県知事登録 第1-1522号  
〒514-1107 三重県 津市 久居中町818 Tel 059(256)2303/Fax 059(254)0085




年月日

工事名称 津市久居中央林-公園内旧プール等解体工事

縮尺 NS


図面名 付属棟 給排水設備 平面詳細図

図面番号 M-06  
原図:A2

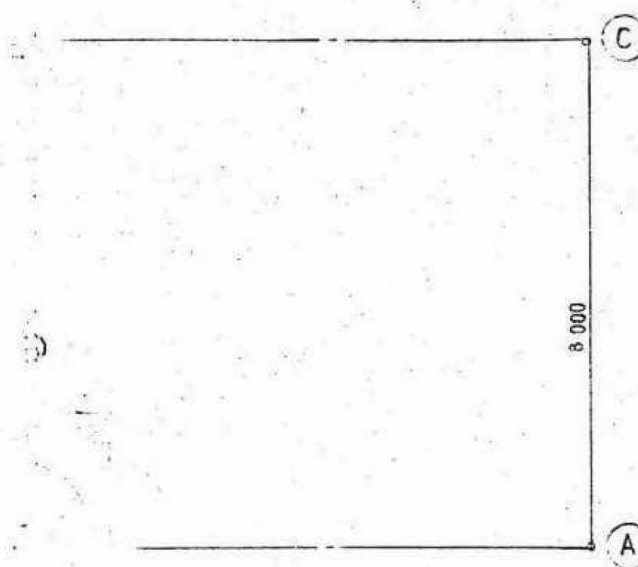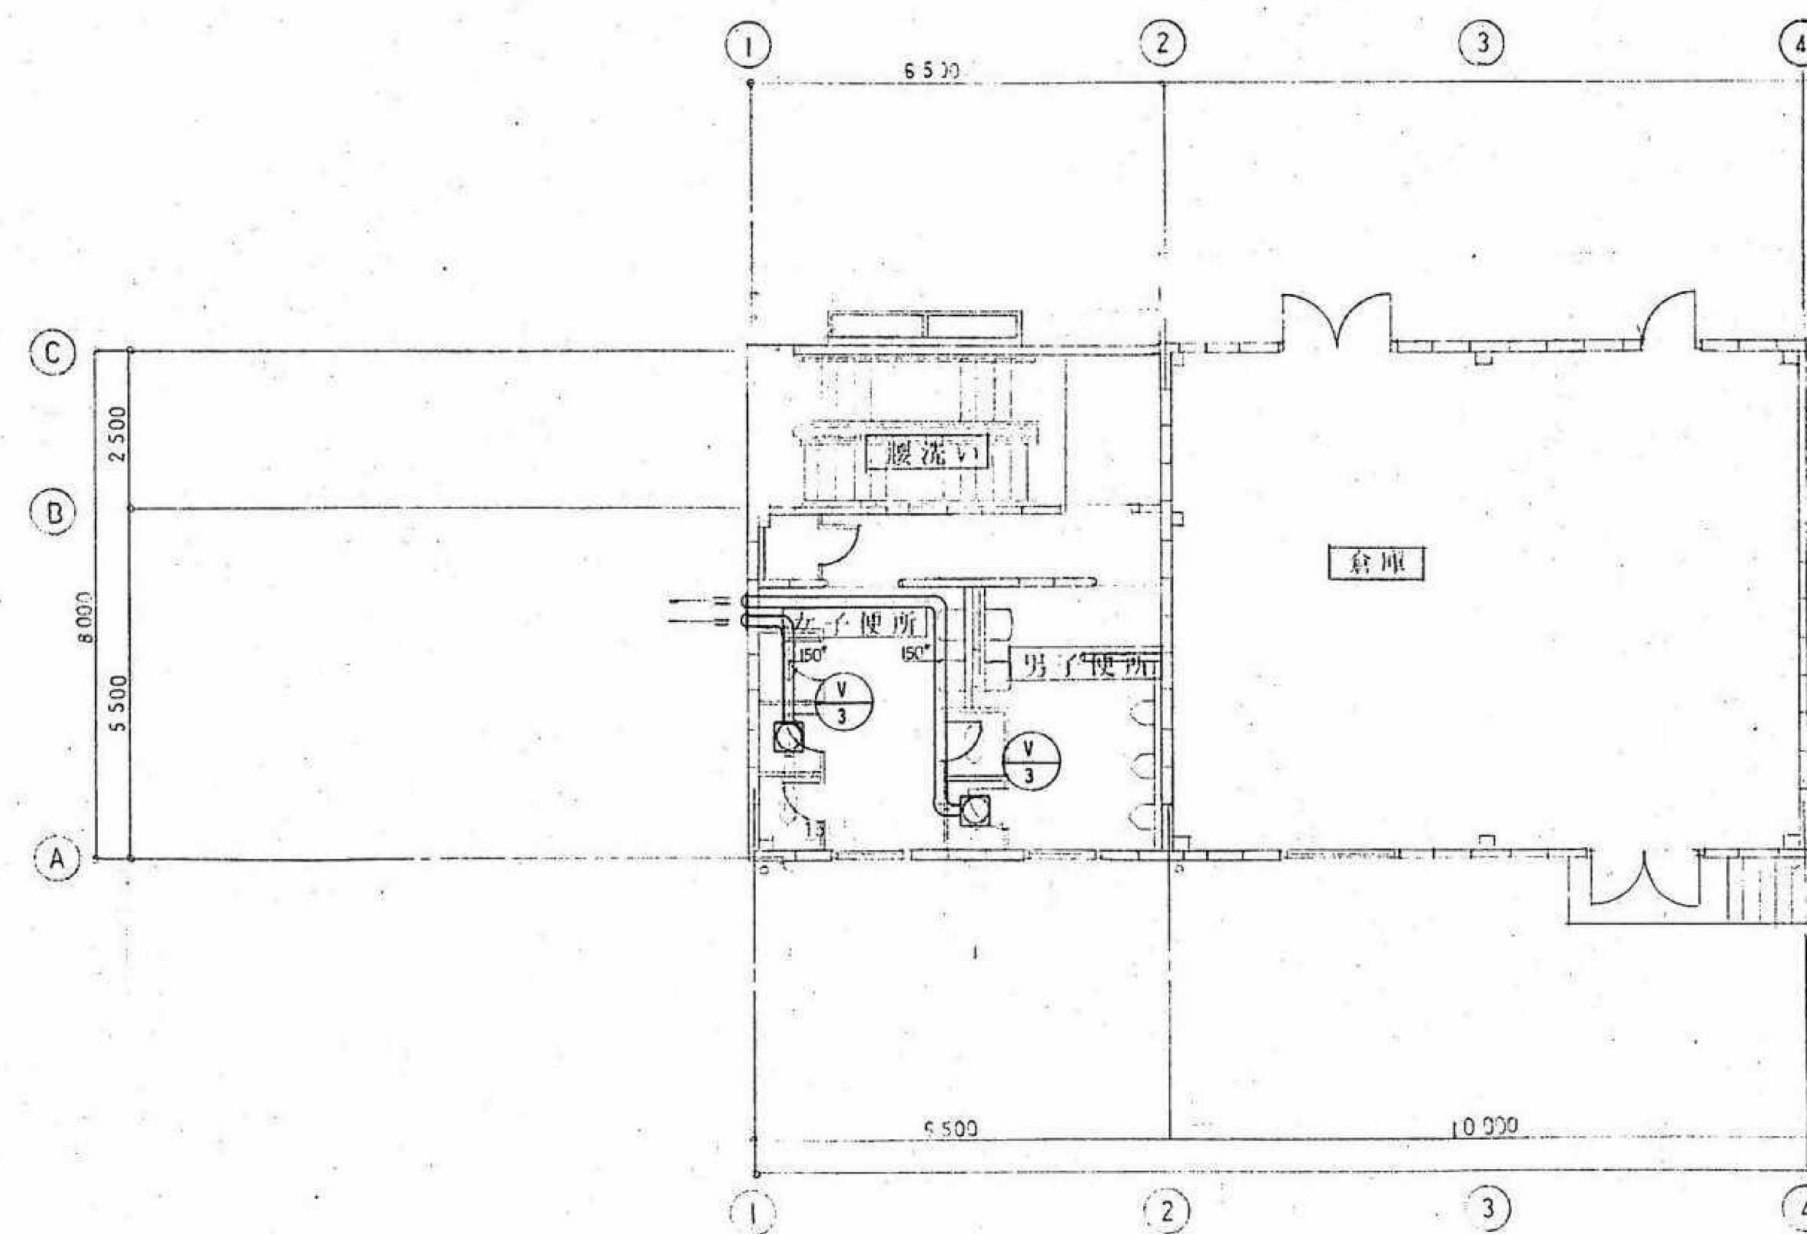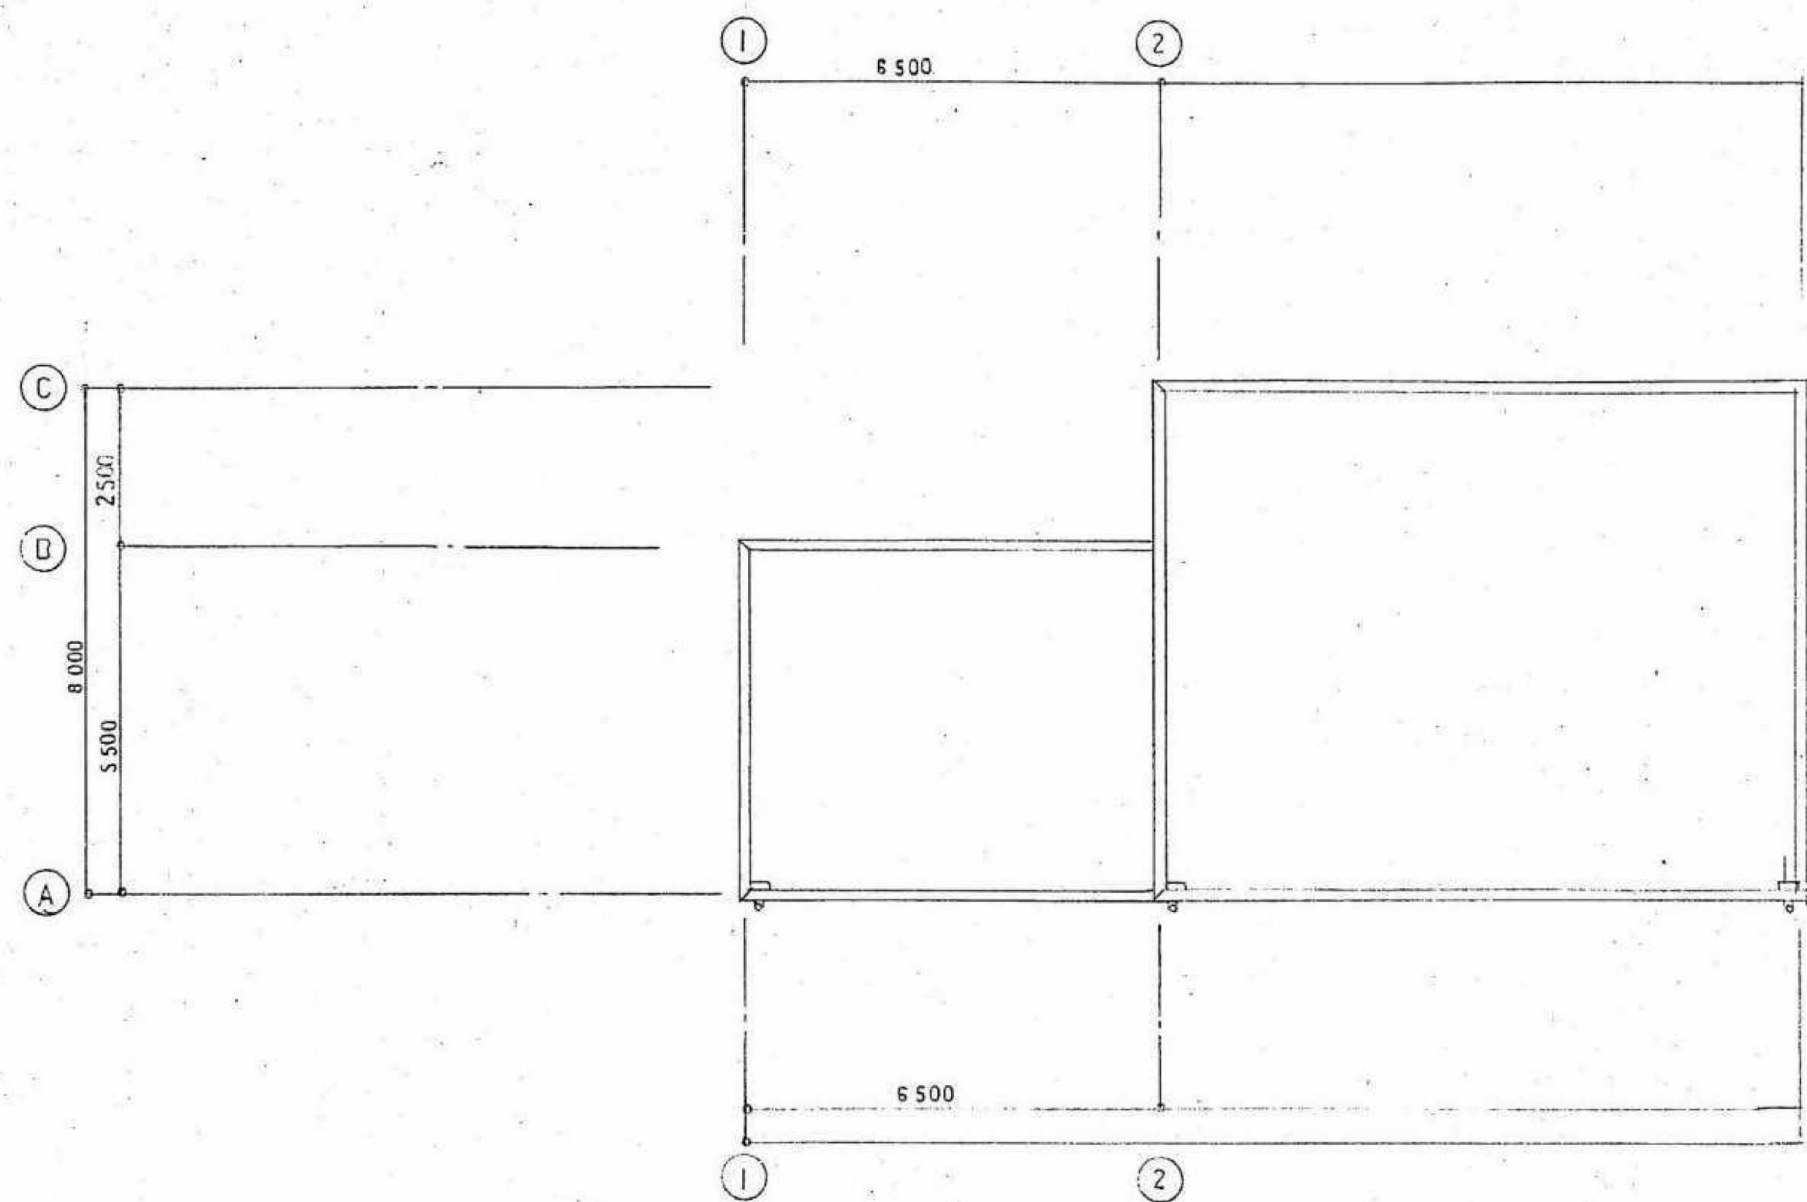

※建物に付随する配管撤去は建築解体工事とする。

|                            |                                                                                |                                  |          |                     |               |
|----------------------------|--------------------------------------------------------------------------------|----------------------------------|----------|---------------------|---------------|
| 参考図                        | 内田構造建築工房                                                                       | 一級建築士 内田 浩司<br>大臣登録番号 一級 №215989 | 年月日      | 工事名称                | 図面番号          |
|                            |                                                                                |                                  |          |                     |               |
| 図中記載の機器、配管等は特記無き限り全て撤去すること | 三重県知事登録 第1-1522号<br>〒514-1107 三重県 津市 久居中町818 Tel 059(256)2303/Fax 059(254)0085 |                                  | 縮尺<br>NS | 図面名<br>付属棟 換気設備 平面図 | M-07<br>原図:A2 |

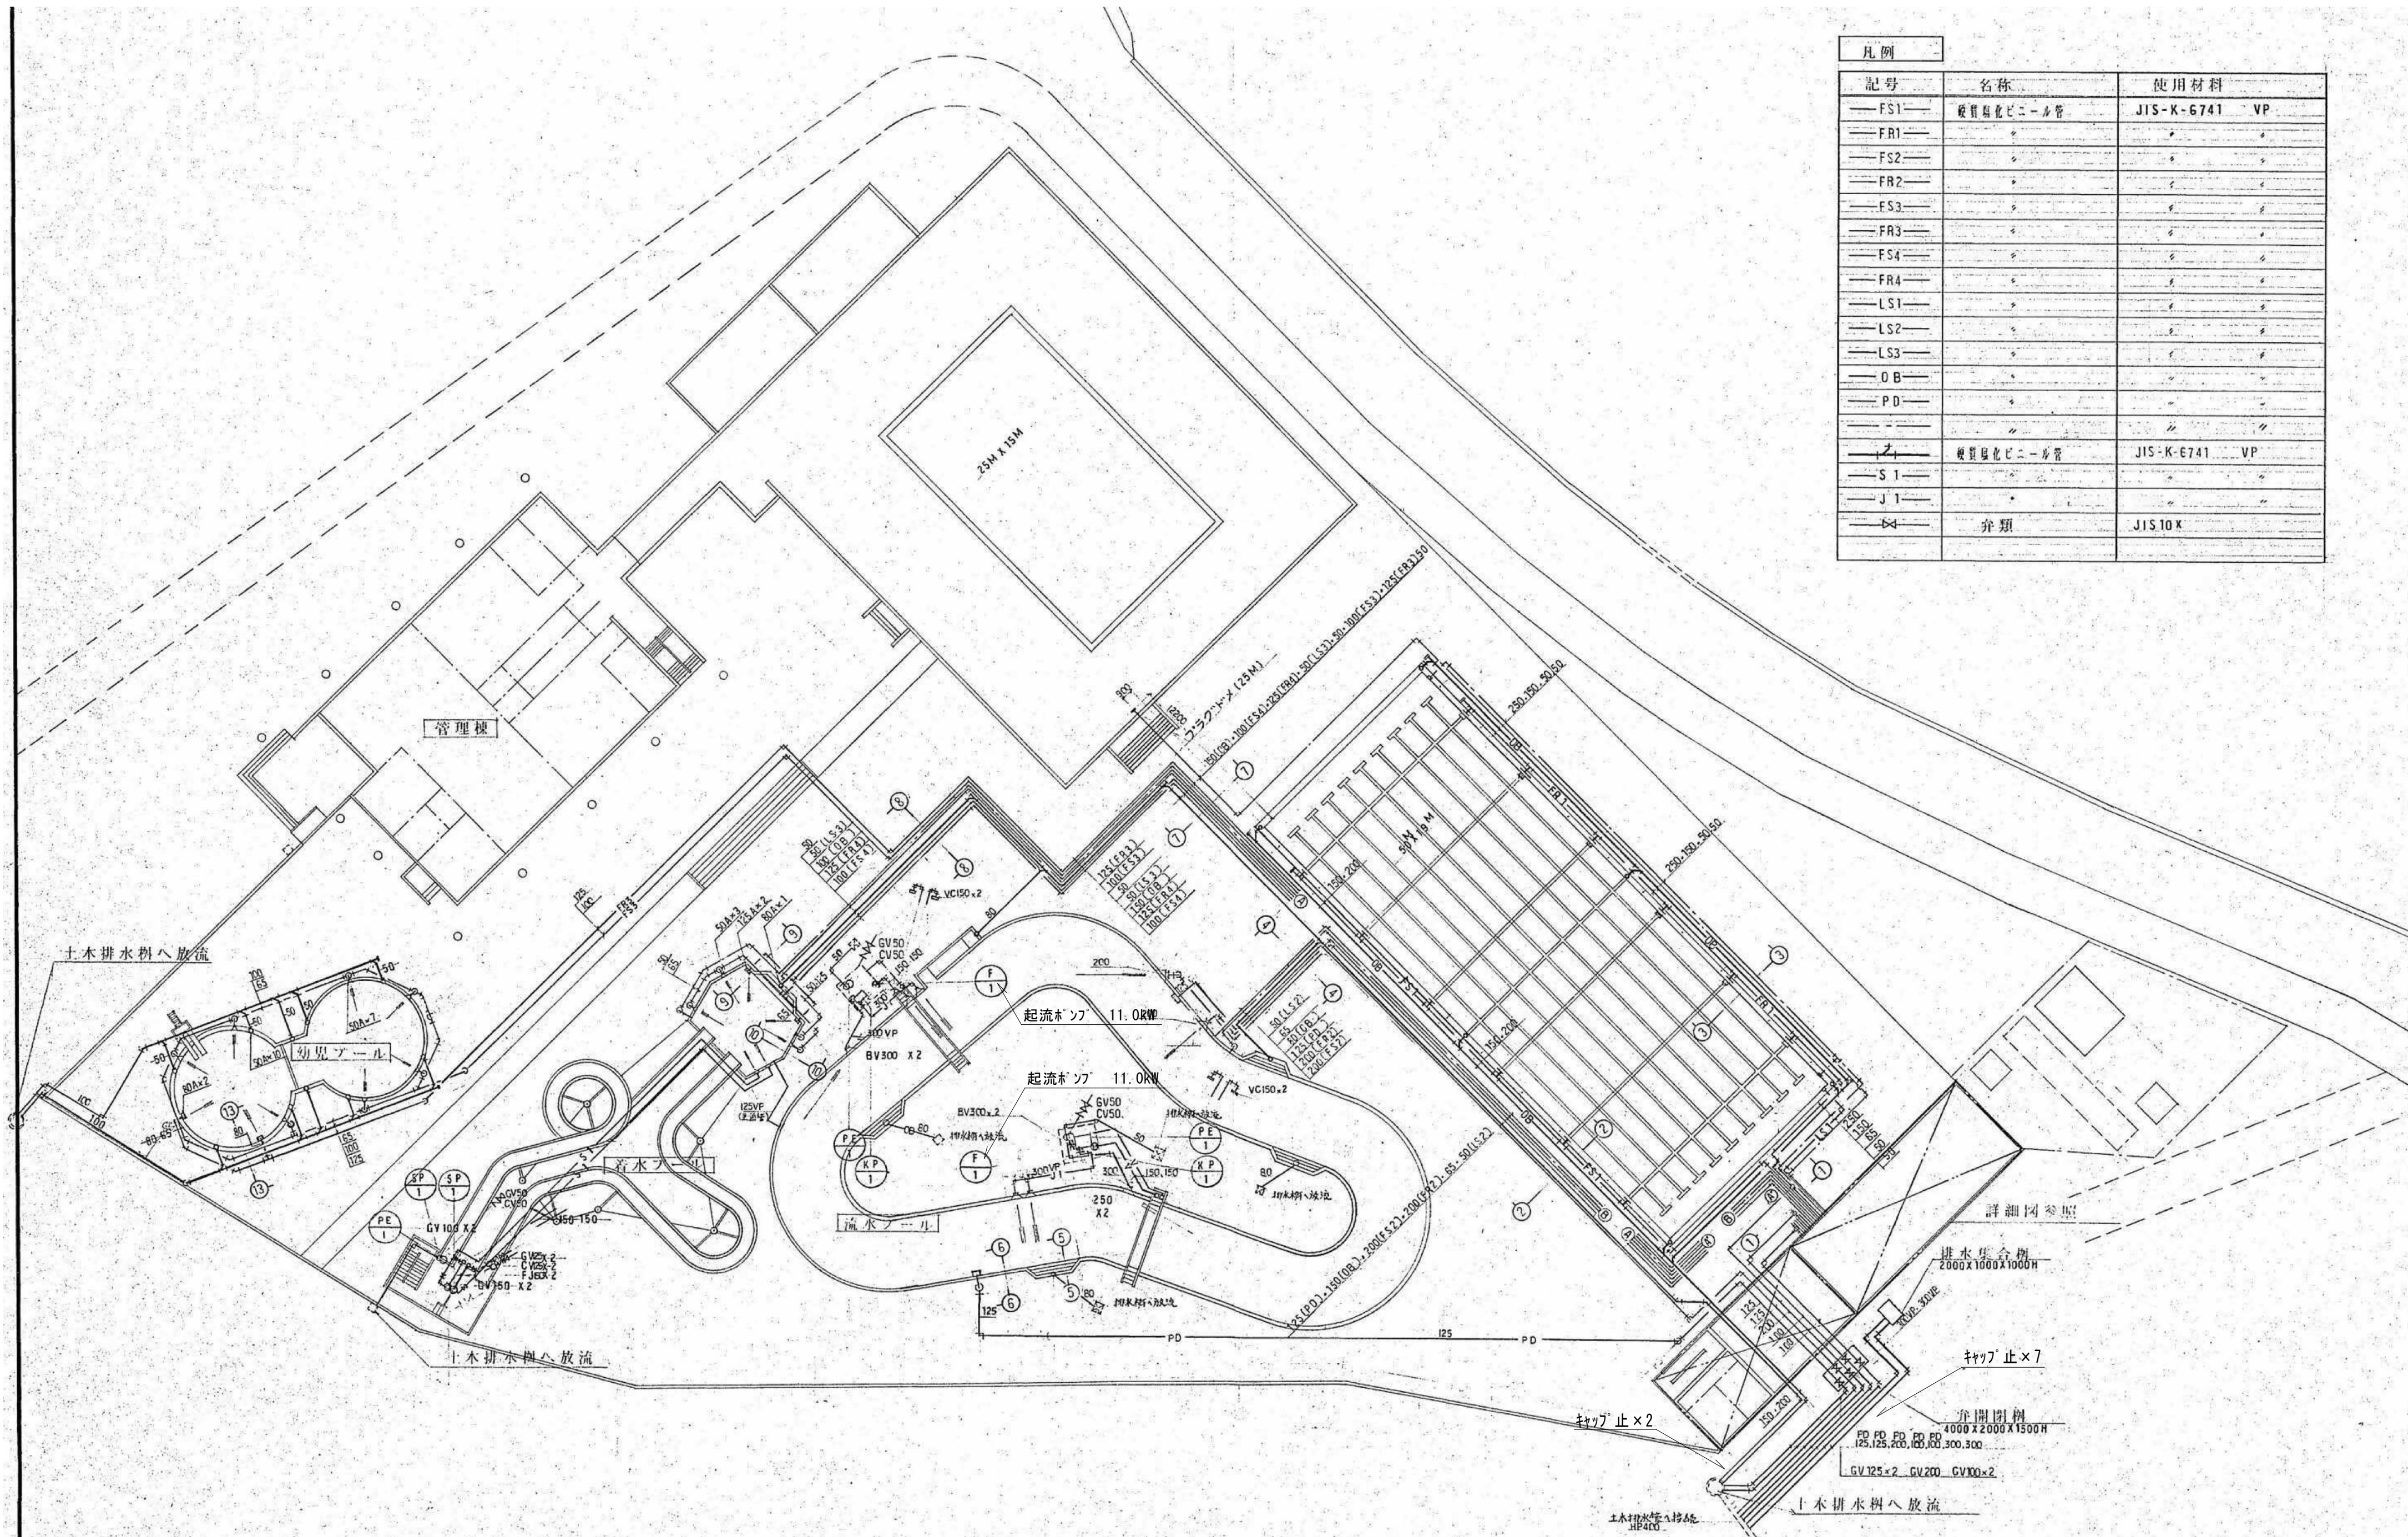

| 凡例  |           |               |
|-----|-----------|---------------|
| 記号  | 名称        | 使用材料          |
| FS1 | 硬質塩化ビニール管 | JIS-K-6741 VP |
| FR1 | 〃         | 〃             |
| FS2 | 〃         | 〃             |
| FR2 | 〃         | 〃             |
| FS3 | 〃         | 〃             |
| FR3 | 〃         | 〃             |
| FS4 | 〃         | 〃             |
| FR4 | 〃         | 〃             |
| LS1 | 〃         | 〃             |
| LS2 | 〃         | 〃             |
| LS3 | 〃         | 〃             |
| OB  | 〃         | 〃             |
| PD  | 〃         | 〃             |
| 〃   | 〃         | 〃             |
| 〃   | 硬質塩化ビニール管 | JIS-K-6741 VP |
| S1  | 〃         | 〃             |
| J1  | 〃         | 〃             |
| 〃   | 弁類        | JIS10K        |

参考図

図中記載の機器、配管等は特記無き限り全て撤去すること

内田構造建築工房 一級建築士 内田 浩司  
大臣登録番号 一級 №215989


三重県知事登録 第1-1522号  
〒514-1107 三重県 津市 久居中町818 Tel 059(256)2303/Fax 059(254)0085

|     |            |       |
|-----|------------|-------|
| 年月日 | 工事名称       | 図面番号  |
| 縮尺  | 図面名        | M-08  |
| NS  | プール 給排水設備図 | 原図:A2 |

機器表

| 番号   | 機 器 名 称         | 仕 様                                                                   |
|------|-----------------|-----------------------------------------------------------------------|
| WF-1 | ろ過装置            | 全自動砂層ろ過機 260m <sup>3</sup> /h                                         |
|      |                 | ろ過タンク φ3200、鏡板t9、胴t9 SS41 内部タールエポキシ塗装 マンホール φ450×2付                   |
|      |                 | 自動弁（空気シリンダーハットフライ弁）200A×4                                             |
|      |                 | バキューマキャッチャー 本体300A×入口200A 出口150A SS, SUSハットスケット付                      |
| PW-1 | ろ過ポンプ           | 片吸込渦巻ポンプ 150×125×4.33m <sup>3</sup> /min×22m×3φ200V 4P 22kW           |
|      |                 | バタフライ弁、ウエハCV 200A 付                                                   |
| CO-1 | 薬液注入装置          | ダイアフラム定量ポンプ 12L/h×15kg/cm <sup>2</sup> ×3φ200V 35W                    |
|      |                 | タンク ポリエチレン製 100L丸形 フート弁、サイホン逆流阻止弁、ブレードホース付                            |
| CH-1 | 滅菌機             | ダイアフラム定量ポンプ 29L/h×10kg/cm <sup>2</sup> ×3φ200V 35W                    |
|      |                 | タンク ポリエチレン製 200L角形 フート弁、サイホン逆流阻止弁、ブレードホース付                            |
| AC-1 | エアーコンプレッサー      | 圧力開閉器 45L/min×7kg/cm <sup>2</sup> ×3φ200V 0.4kW                       |
|      |                 | エアクリーナー、減圧弁付                                                          |
| CT-1 | 次亜塩素酸ソーダ貯留貯留タンク | 容量5.5m <sup>3</sup> ポリエチレン製（外側FRP補強枠付）密閉形<br>液面計、梯子、空気抜、液入口50、液出口40 付 |
| CB-1 | 制御盤             | 鋼板製屋内自立型 W2800×H2100×D500<br>制御機器：機械室内機器、気流ポンプ、スライダーポンプ等              |
| WF-2 | ろ過装置            | 全自動砂層ろ過機 200m <sup>3</sup> /h                                         |
|      |                 | ろ過タンク φ2800、鏡板t9、胴t9 SS41 内部タールエポキシ塗装 マンホール φ450×2付                   |
|      |                 | 自動弁（空気シリンダーハットフライ弁）150A×4                                             |
|      |                 | バキューマキャッチャー 本体300A×入口150A 出口125A SS, SUSハットスケット付                      |
| PW-2 | ろ過ポンプ           | 片吸込渦巻ポンプ 125×100×3.34m <sup>3</sup> /min×19m×3φ200V 4P 15kW           |
|      |                 | バタフライ弁、ウエハCV 200A 付                                                   |
| CO-2 | 薬液注入装置          | ダイアフラム定量ポンプ 12L/h×15kg/cm <sup>2</sup> ×3φ200V 35W                    |
|      |                 | タンク ポリエチレン製 100L丸形 フート弁、サイホン逆流阻止弁、ブレードホース付                            |
| CH-2 | 滅菌機             | ダイアフラム定量ポンプ 12L/h×15kg/cm <sup>2</sup> ×3φ200V 35W                    |
|      |                 | タンク ポリエチレン製 200L角形 フート弁、サイホン逆流阻止弁、ブレードホース付                            |
| WF-4 | ろ過装置            | 全自動砂層ろ過機 30m <sup>3</sup> /h                                          |
|      |                 | ろ過タンク φ1200、鏡板t4.5、胴t4.5 SS41 内部タールエポキシ塗装 マンホール φ450×1付               |
|      |                 | 自動弁（空気シリンダーハットフライ弁）65A×4                                              |
|      |                 | バキューマキャッチャー 本体200A×入口65A 出口65A SS, SUSハットスケット付                        |
| PW-4 | ろ過ポンプ           | 片吸込渦巻ポンプ 65×50×0.5m <sup>3</sup> /min×20.8m×3φ200V 4P 3.7kW           |
|      |                 | バタフライ弁、ウエハCV 65A 付                                                    |
| CO-4 | 薬液注入装置          | ダイアフラム定量ポンプ 3.6L/h×5kg/cm <sup>2</sup> ×3φ200V 15W                    |
|      |                 | タンク ポリエチレン製 50L丸形 フート弁、サイホン逆流阻止弁、ブレードホース付                             |
| CH-4 | 滅菌機             | ダイアフラム定量ポンプ 3.6L/h×5kg/cm <sup>2</sup> ×3φ200V 15W                    |
|      |                 | タンク ポリエチレン製 50L角形 フート弁、サイホン逆流阻止弁、ブレードホース付                             |

原图:A2

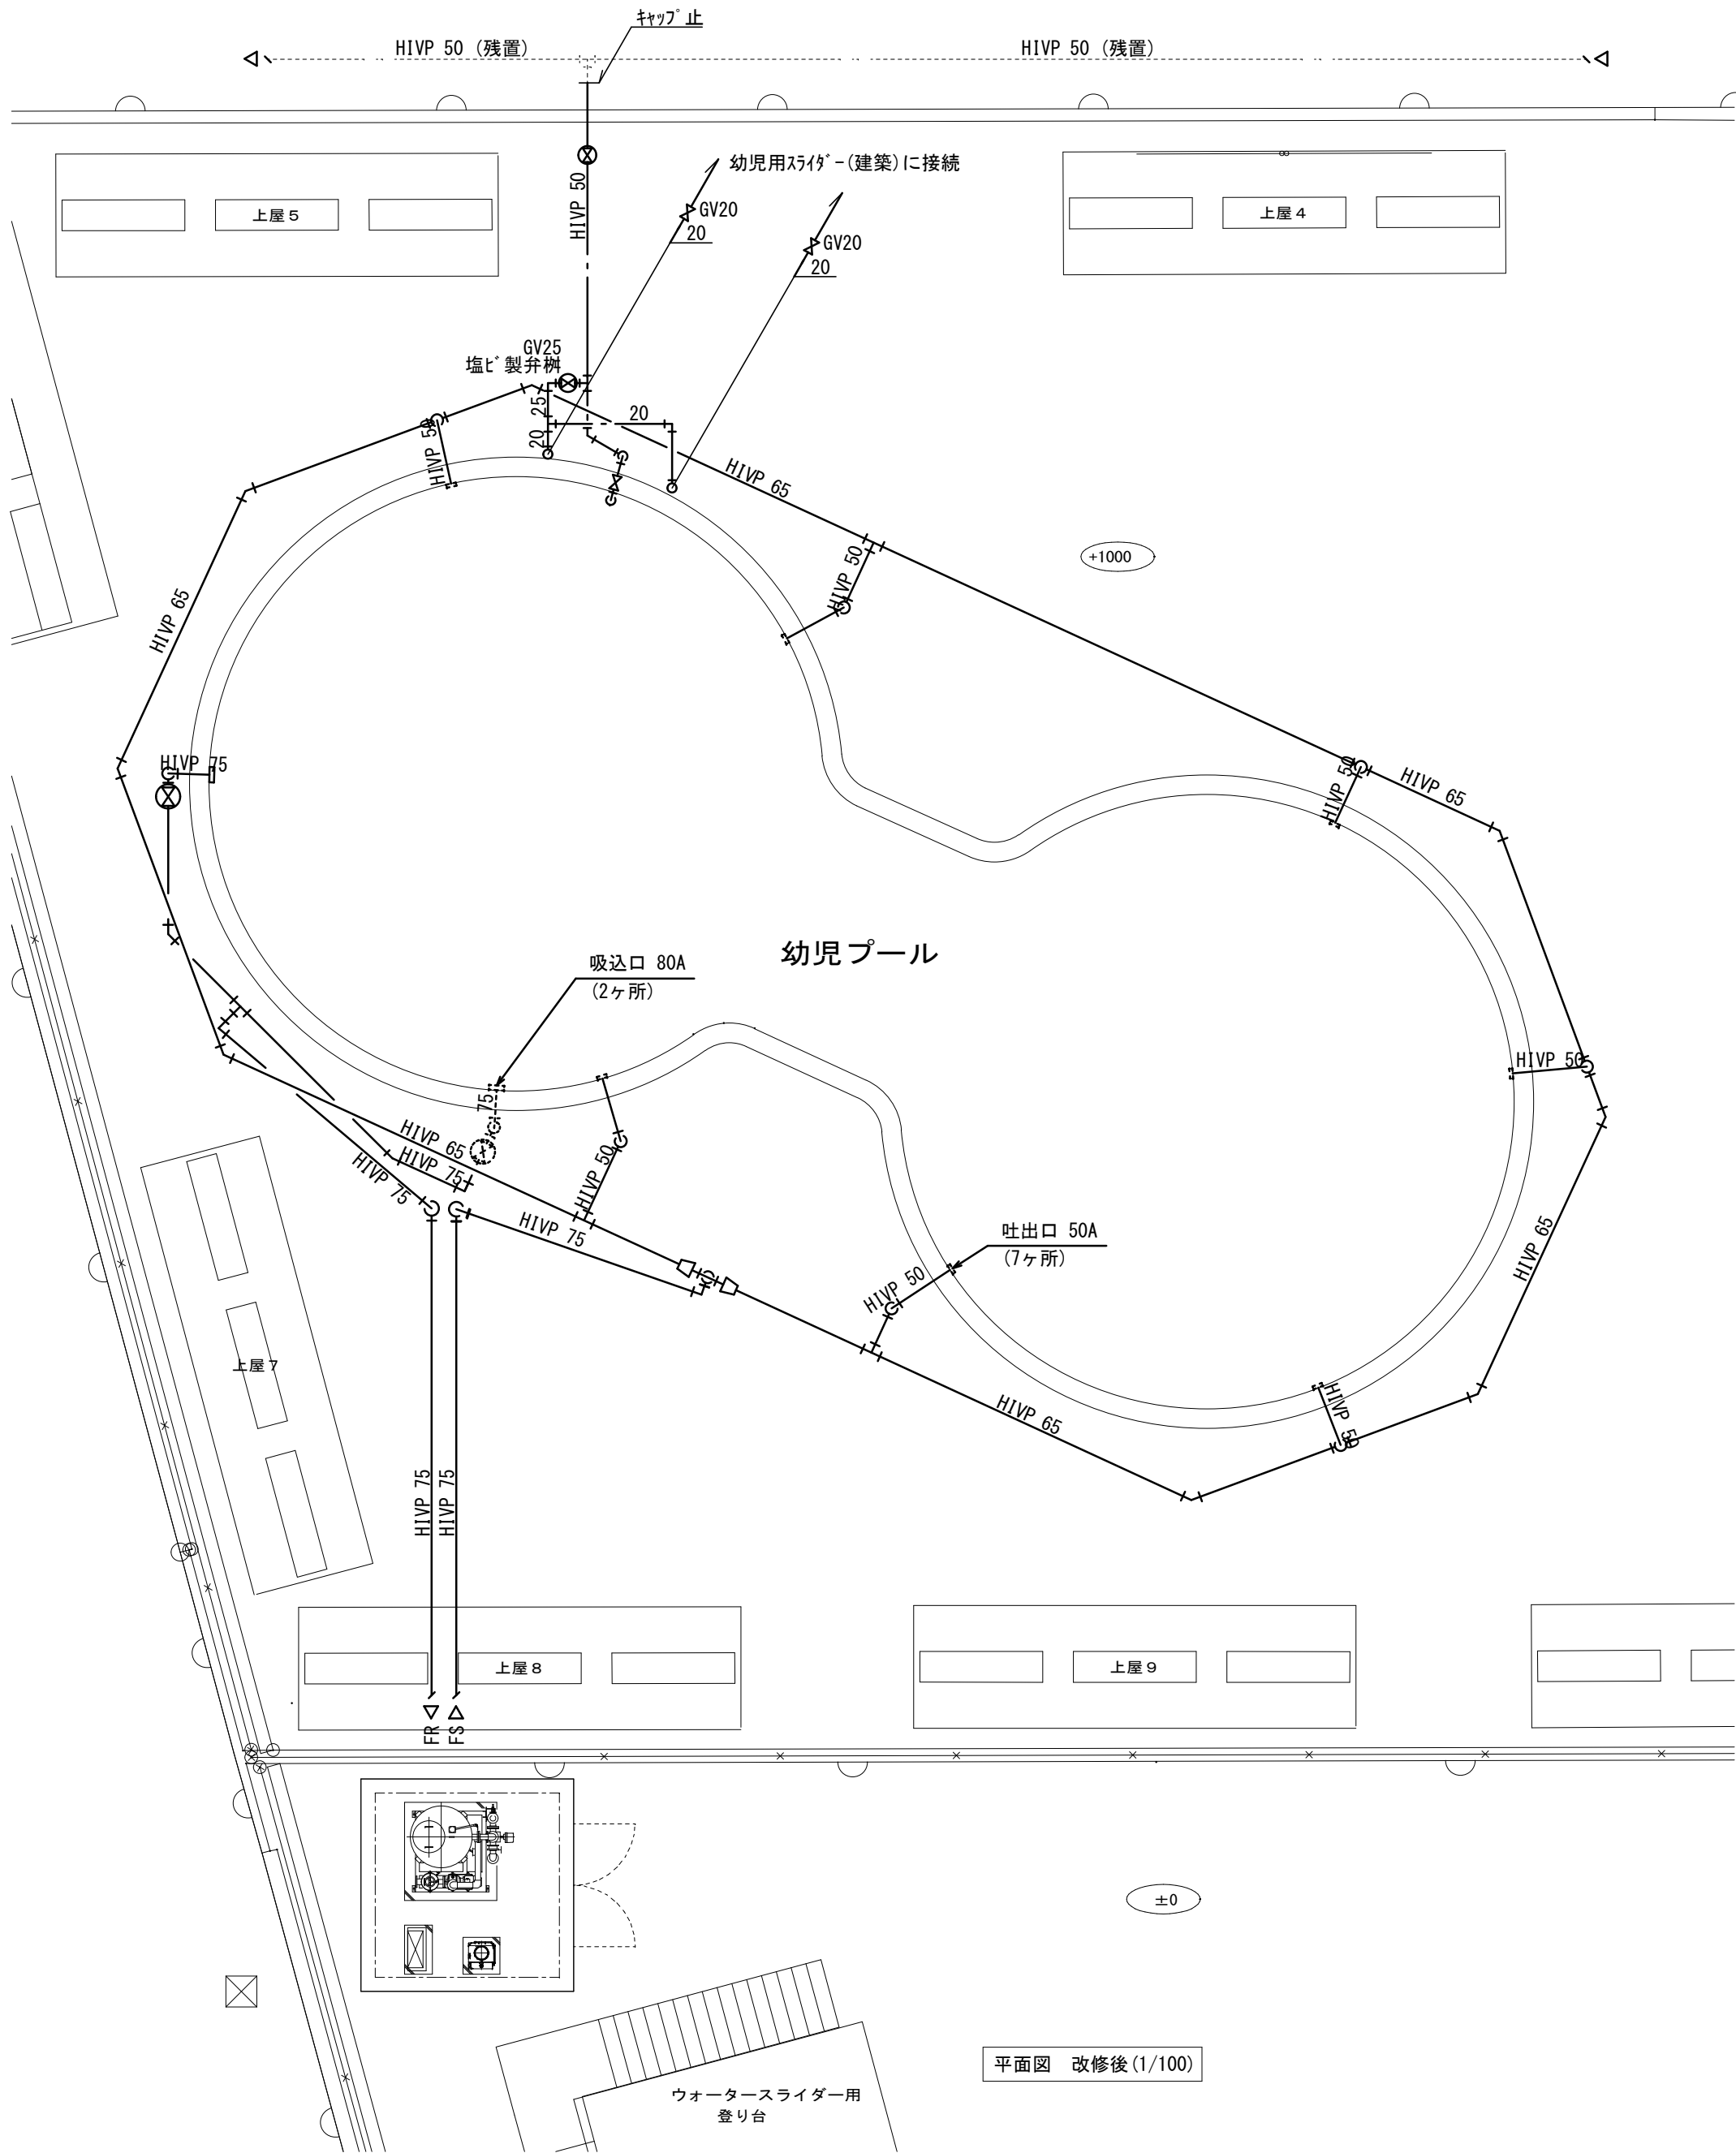

参考図

図中記載の機器、配管等は特記無き限り全て撤去すること


内田構造建築工房 一級建築士 内田 浩司  
大臣登録番号 一級 №215989

三重県知事登録 第1 - 1 5 2 2 号  
〒514-1107 三重県 津市 久居中町818 Tel 059(256)2303/Fax 059(254)0085





|             |                               |                       |
|-------------|-------------------------------|-----------------------|
| 年月日         | 工事名称<br>津市久居中央林-ツ公園内旧プール等解体工事 | 図面番号<br>M-11<br>原図:A2 |
|             |                               |                       |
| 縮尺<br>1/100 | 図面名<br>幼児プール ろ過設備平面図          |                       |

フローシート

部内は装置範囲を示す。

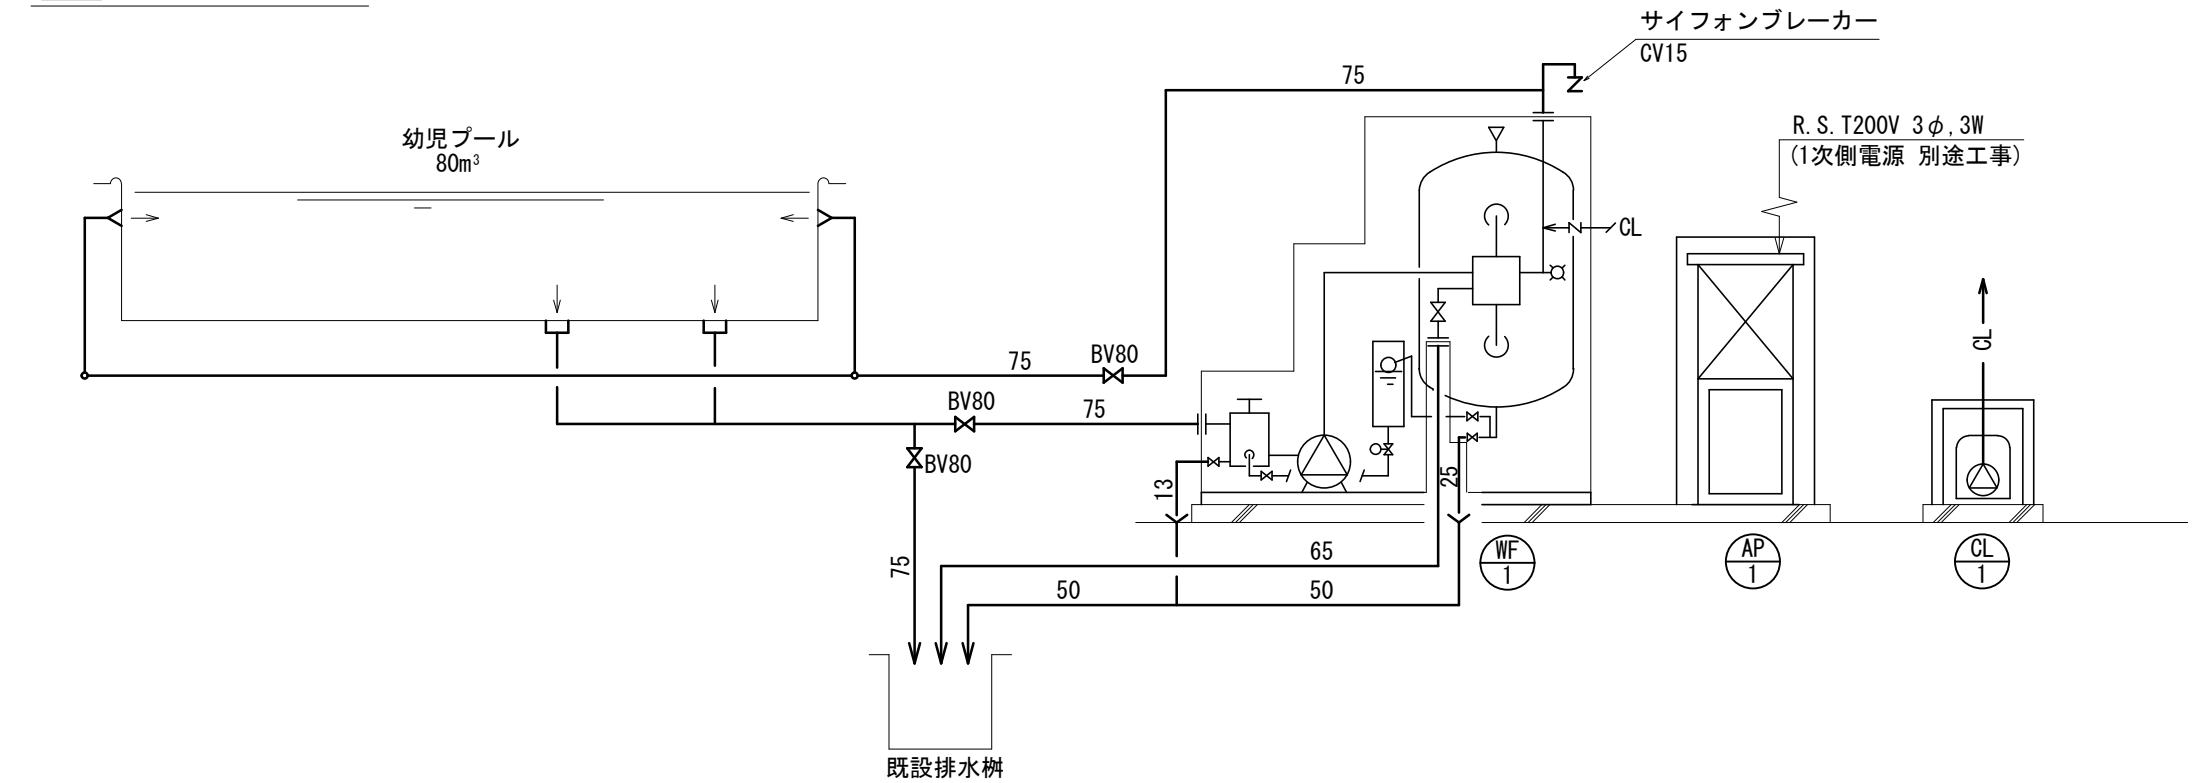

| 機器表  |         |                                                   |     |     |       |     |
|------|---------|---------------------------------------------------|-----|-----|-------|-----|
| 番号   | 機 器 名 称 | 仕 様                                               | 電 源 |     |       | 備 考 |
|      |         |                                                   | φ   | V   | kW    | 数 量 |
| WF-1 | ろ過装置    | 全自動砂式 処理能力 30m <sup>3</sup> /h                    |     |     |       | 1   |
|      |         | 本体 SS製（内面：水道用エポキシ樹脂塗装） φ1000 x 1100H x 4.5t x 80A |     |     |       |     |
|      |         | 自動空気抜弁、圧力計、水抜弁、採水栓共                               |     |     |       |     |
|      |         | 自動弁 電動5方ボール弁 80A (SGS13製)                         |     | 200 |       |     |
|      |         | ろ過ポンプ 自吸タービン形 65A x 500L/min x 27m (2P) BV共       | 3   | 200 | 3.7   |     |
|      |         | 除塵器 80/65A x φ290 x 400H 本体、スクリーン共 SUS製           |     |     |       |     |
| CL-1 | 塩素剤注入装置 | ポンプ ～30mL/min x 1MPa タンク 50L (角型, PE製) 注入弁共       | 1   | 200 | 0.015 | 1   |
| AP-1 | 自動制御盤   | SUS製 屋外架台自立形 週間タイマー制御 自動逆洗 薬注回路 ELB付 異常警報ランプ      | 3   | 200 |       | 1   |

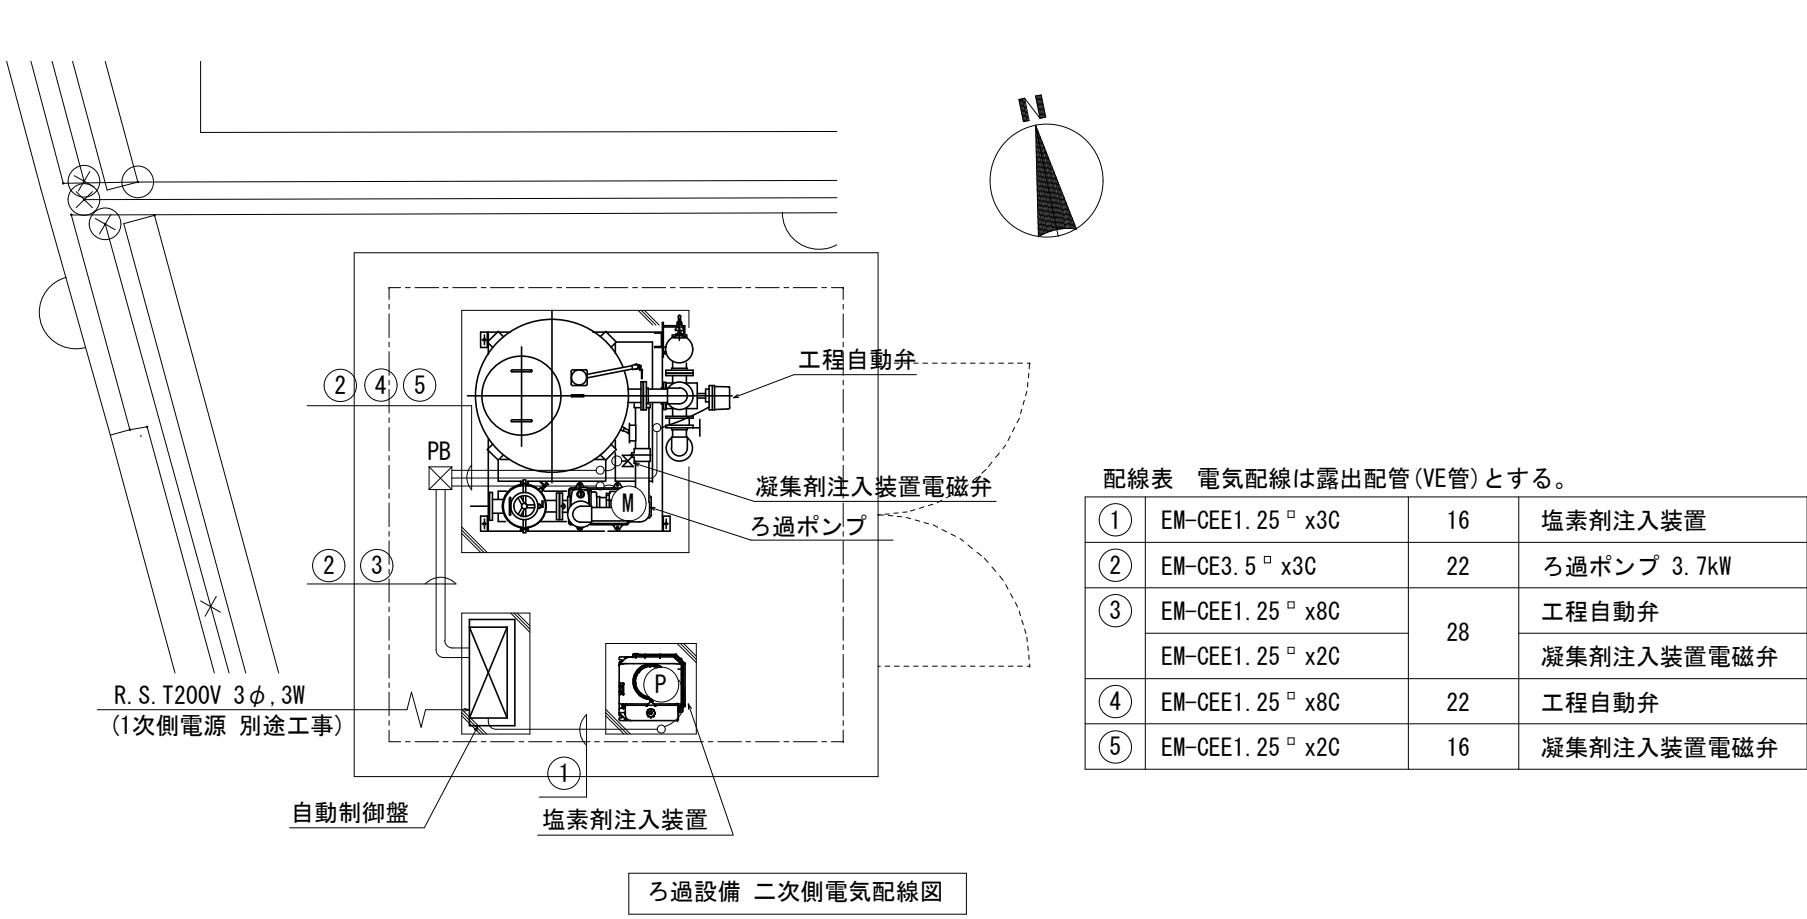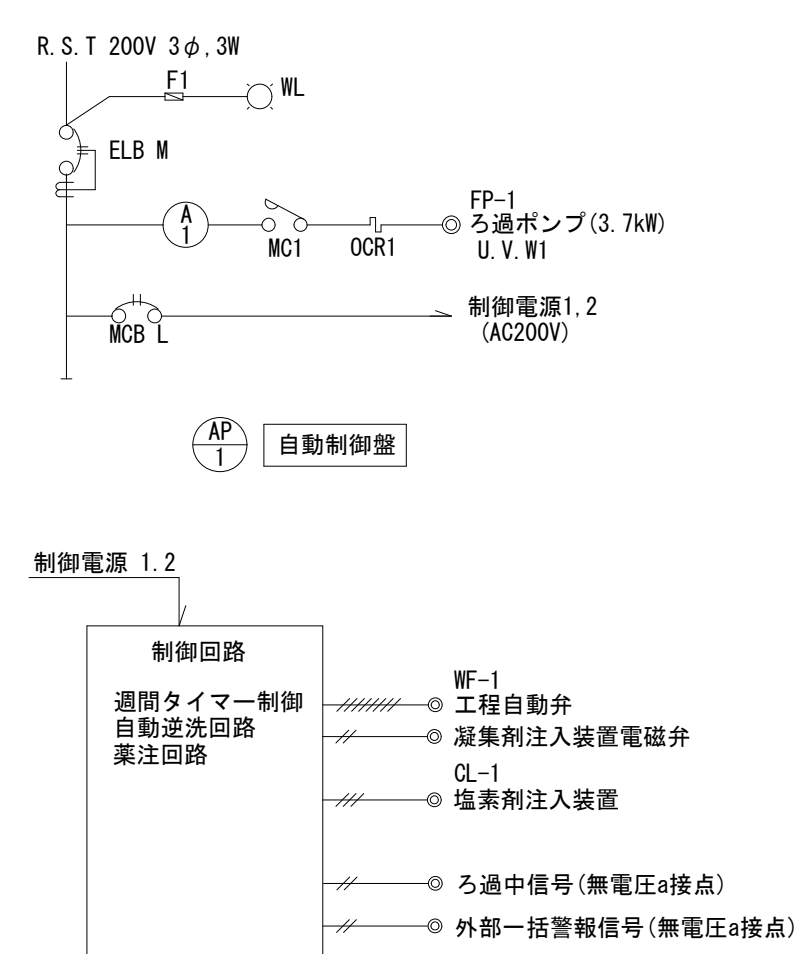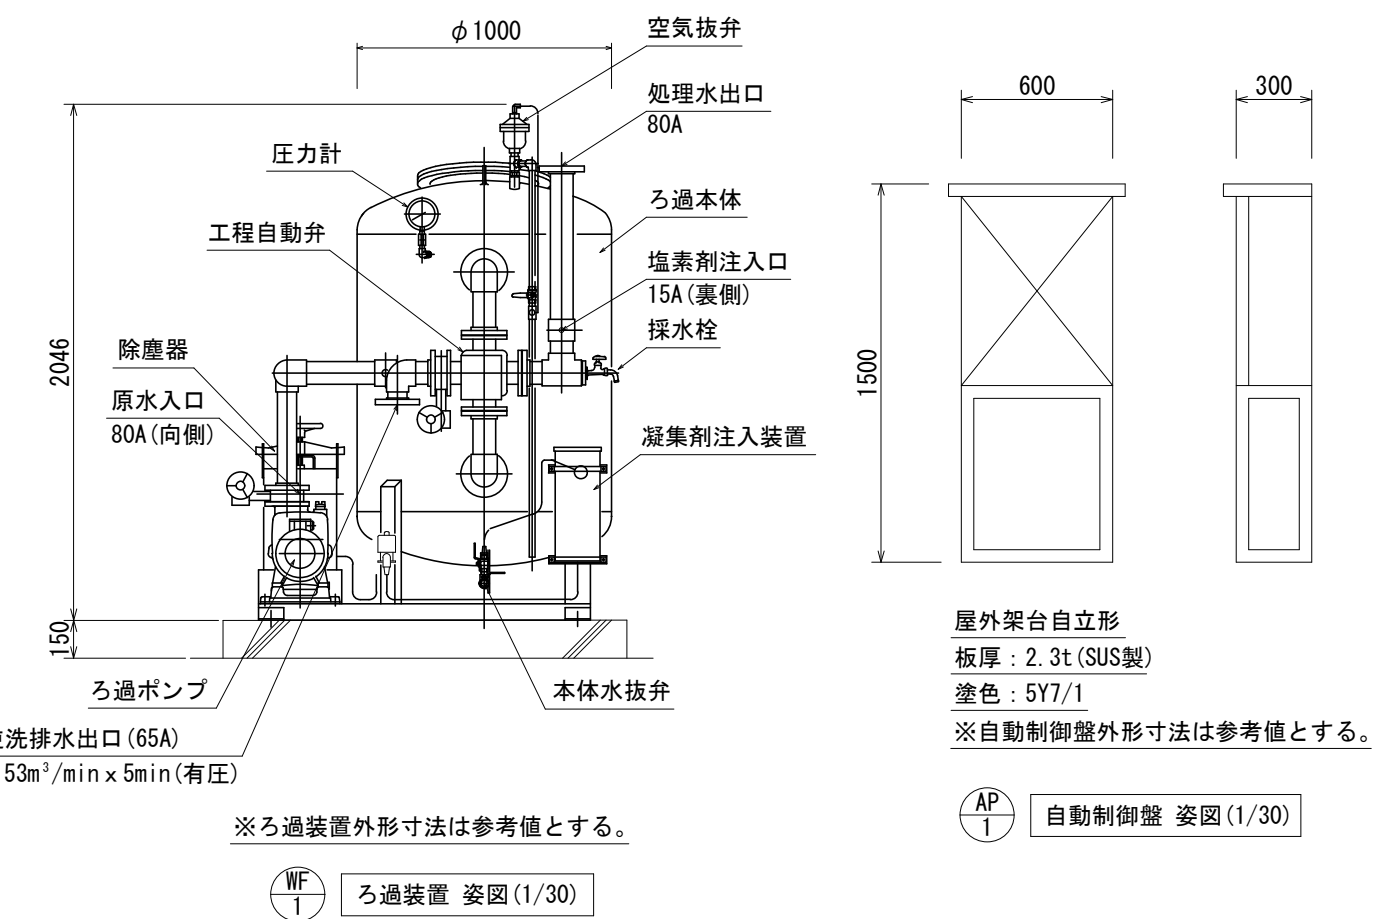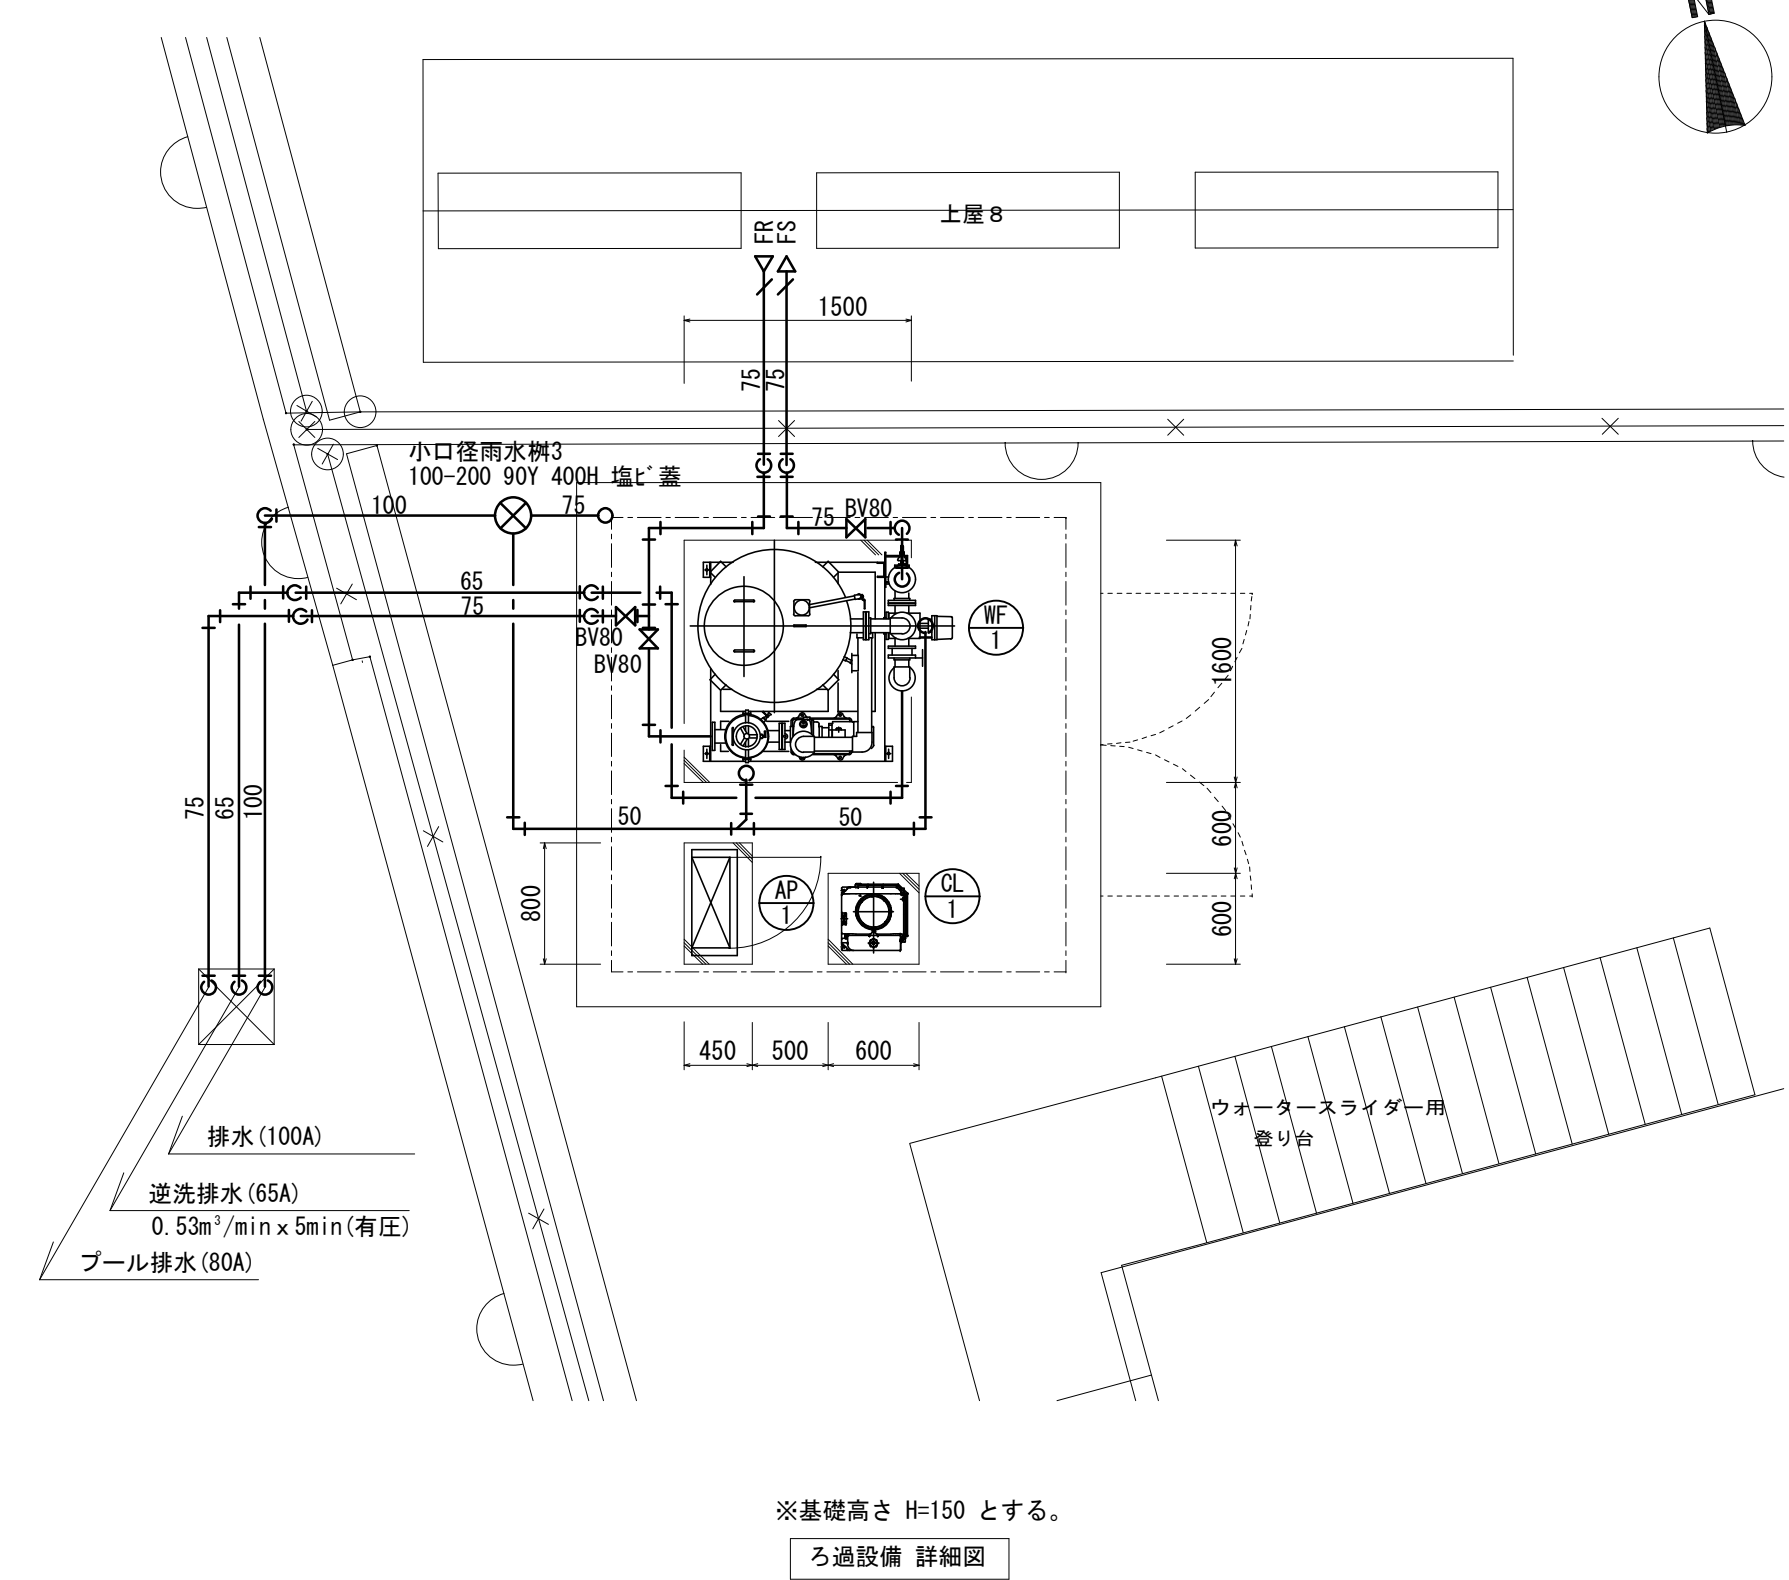

## 参考図

図中記載の機器、配管等は特記無き限り全て撤去すること

## 内田構造建築工房

一級建築士 内田 浩司  
大臣登録番号 一級 №215989

三重県知事登録 第1 - 1 5 2 2 号  
〒514-1107 三重県 津市 久居中町818 Tel 059(256)2303/Fax 059(254)0085

年月日

工事名称 津市久居中央林-公園内旧プール等解体工事

図面番号


縮 尺  
1/50

図 面 名  
幼児プール ろ過設備詳細図

M-12

原図:A2



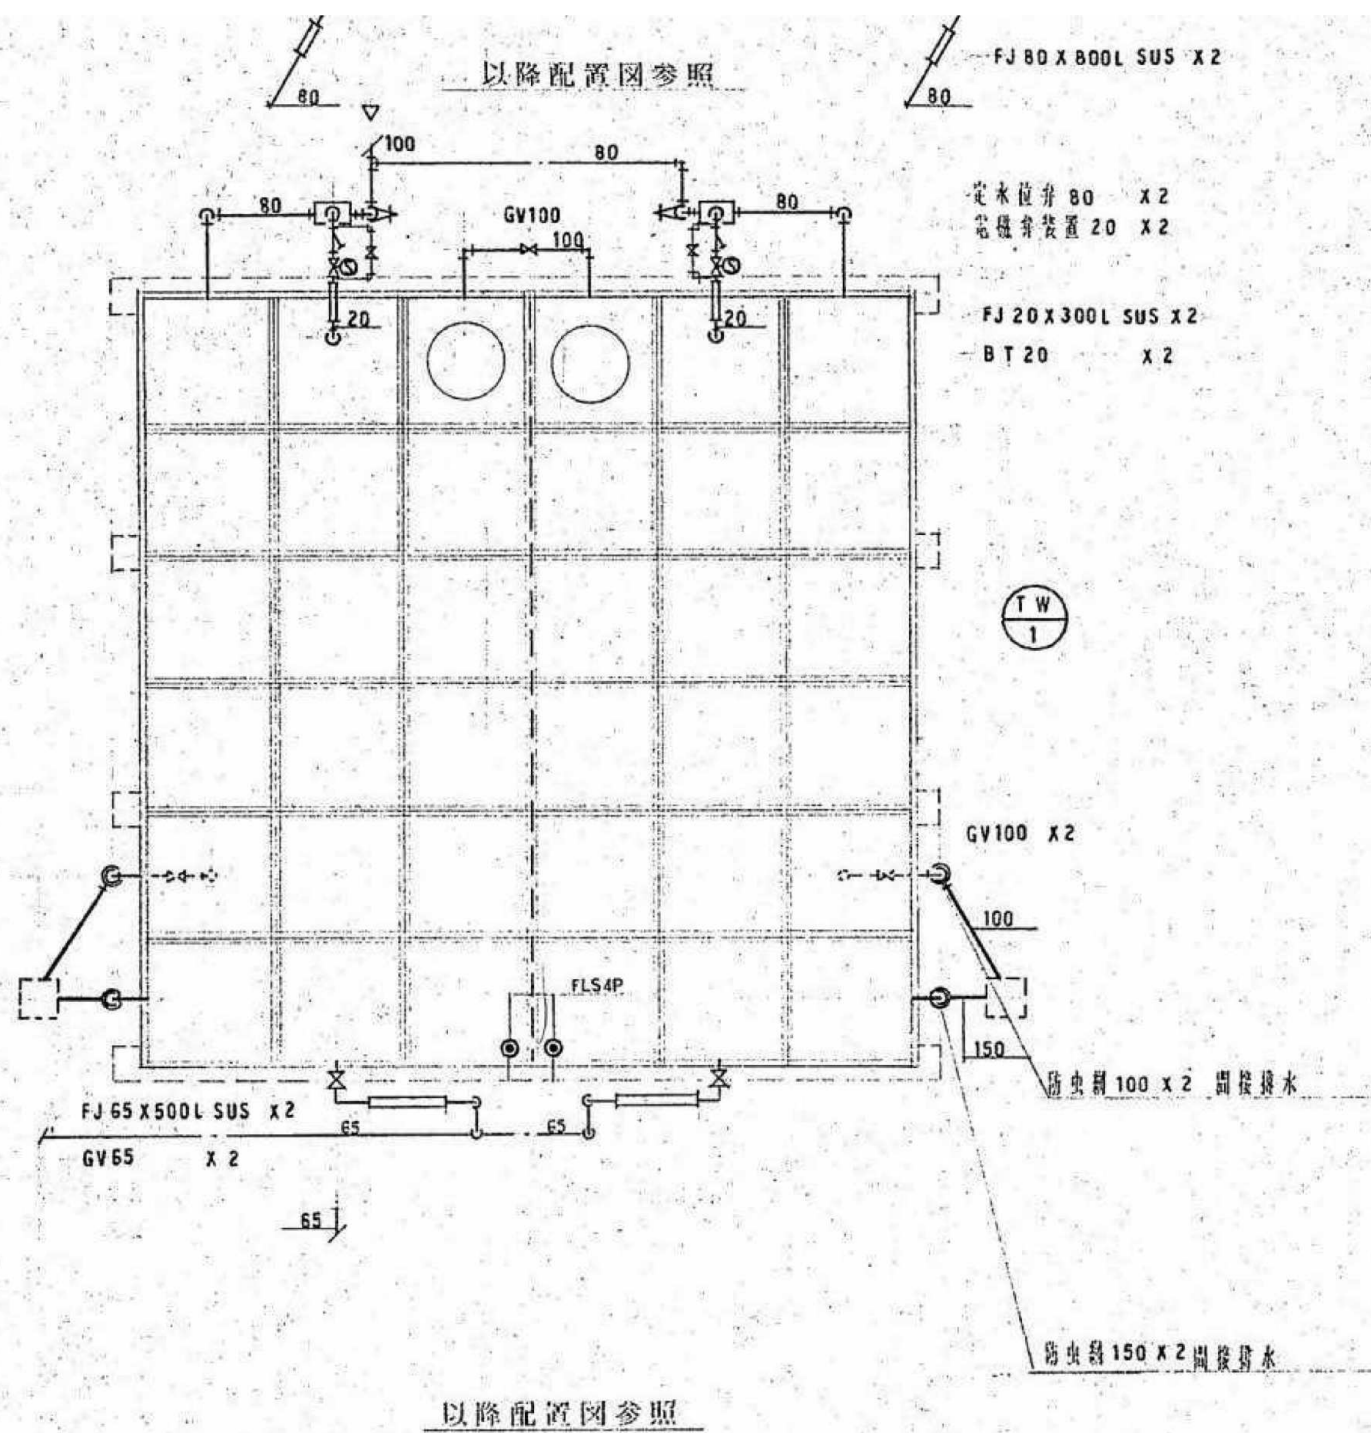

機器表

| 記号      | 名 称      | 仕 様                                                                                                                                                                                                                               | 備 考       |   |
|---------|----------|-----------------------------------------------------------------------------------------------------------------------------------------------------------------------------------------------------------------------------------|-----------|---|
| T W - 1 | 受 水 槽    | F R P 製パネル型 ( 単板 ) 6,0 x 6,0 x 3,0 H 2/3 G 呼称108 M <sup>3</sup> 中仕切板<br>チャンネルベース ( 亜鉛メッキ ) 電極 4 P 防波板                                                                                                                             | 基礎建築工事    | 1 |
| P P - 1 | 自動給水装置   | 自動交互並列運転 65φ x 40φ x 0,54 M <sup>3</sup> /MIN x (3,7 KW x 2) 起動圧力 2,0 K <sup>g</sup> /CM <sup>2</sup><br>停止圧力 3,5 K <sup>g</sup> /CM <sup>2</sup><br>吐出圧力一定 (2,0 K <sup>g</sup> /CM <sup>2</sup> ) 接液部樹脂製 制御盤付ユニット型<br>GV, CV, PG | 基礎H: 1,00 | 1 |
| P E - 1 | 排水ポンプ    | 水中 50φ x 150φ/MIN x 7,5 M x 400 W 100 V 自動運転内臓型                                                                                                                                                                                   |           | 3 |
| S P - 1 | スライダーポンプ | 渦巻き 150φ x 125φ x 3,93 M <sup>3</sup> /MIN x 17,2 M x 15 KW 全閉外扇屋外型<br>防振架台                                                                                                                                                       | 基礎H: 3,00 | 2 |
| K P - 1 | 起流ポンプ    | 300φ x 15 KW                                                                                                                                                                                                                      | 基礎H: 3,00 | 2 |
|         |          |                                                                                                                                                                                                                                   |           |   |

受水槽廻り配管詳細図 1/50

参考図

図中記載の機器、配管等は特記無き限り全て撤去すること

内田構造建築工房 一級建築士 内田 浩司  
大臣登録番号 一級 №215989

三重県知事登録 第1-1522号  
〒514-1107 三重県 津市 久居中町818 Tel 059(256)2303/Fax 059(254)0085

年月日

工事名称 津市久居中央林-ツ公園内旧プール等解体工事







図面番号

縮尺 NS

図面名 受水槽回り配管詳細図

M-14

原図:A2

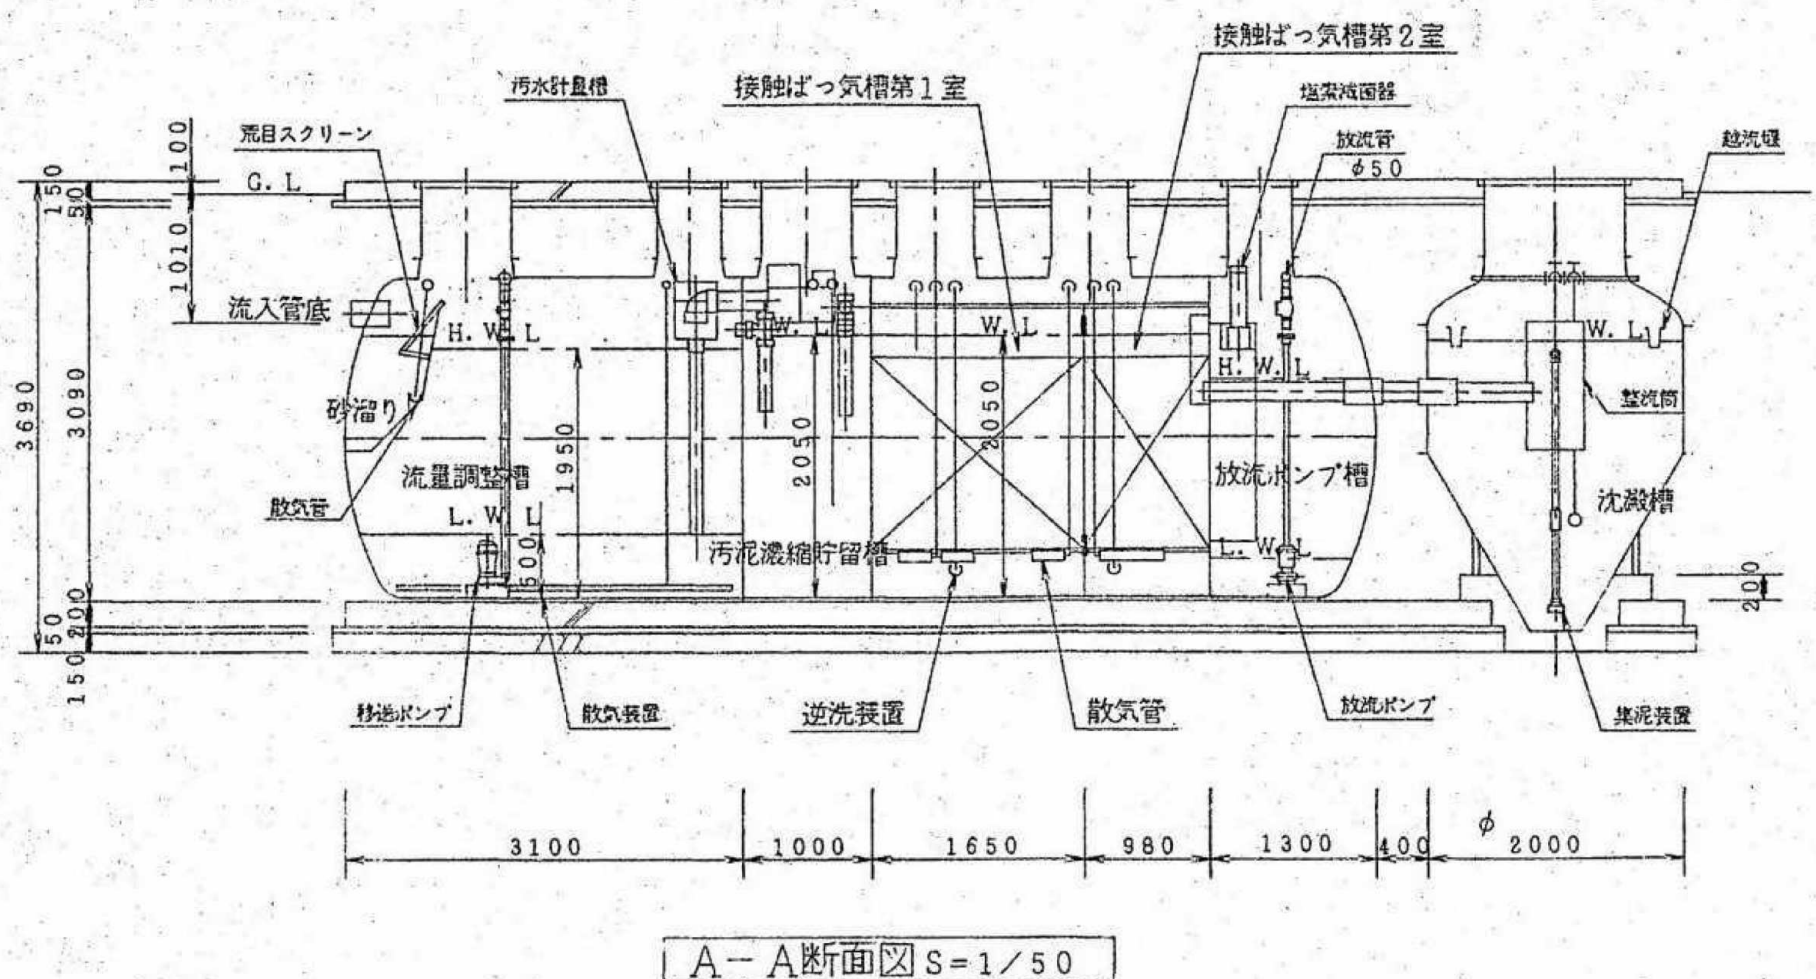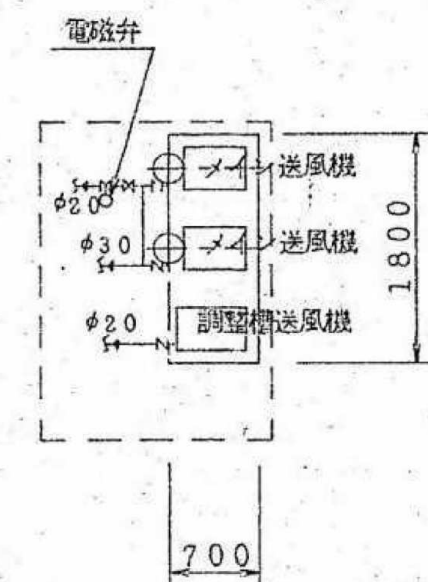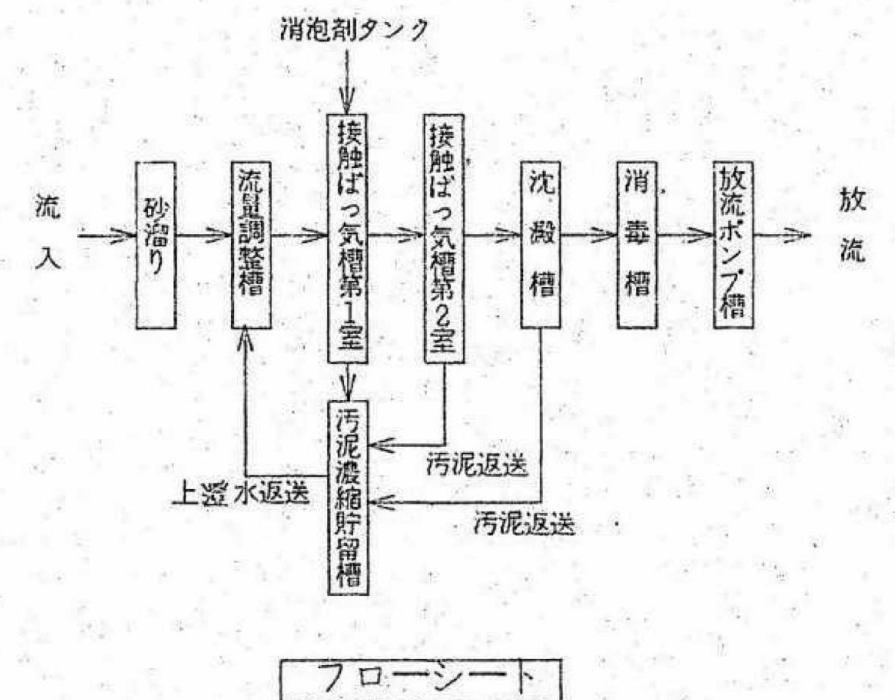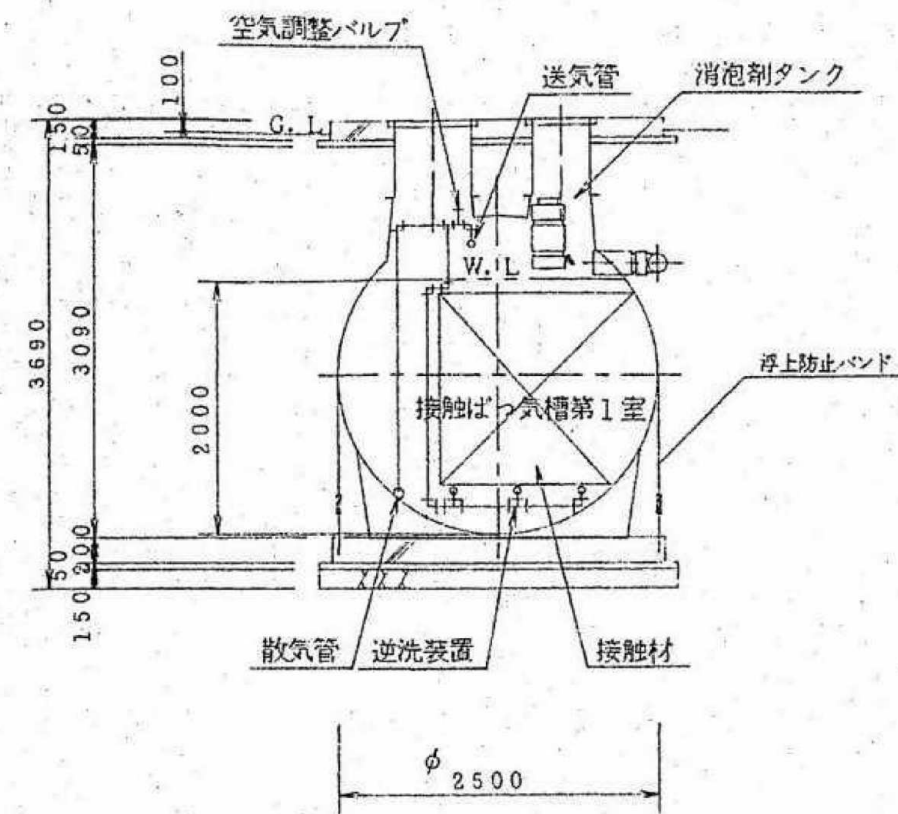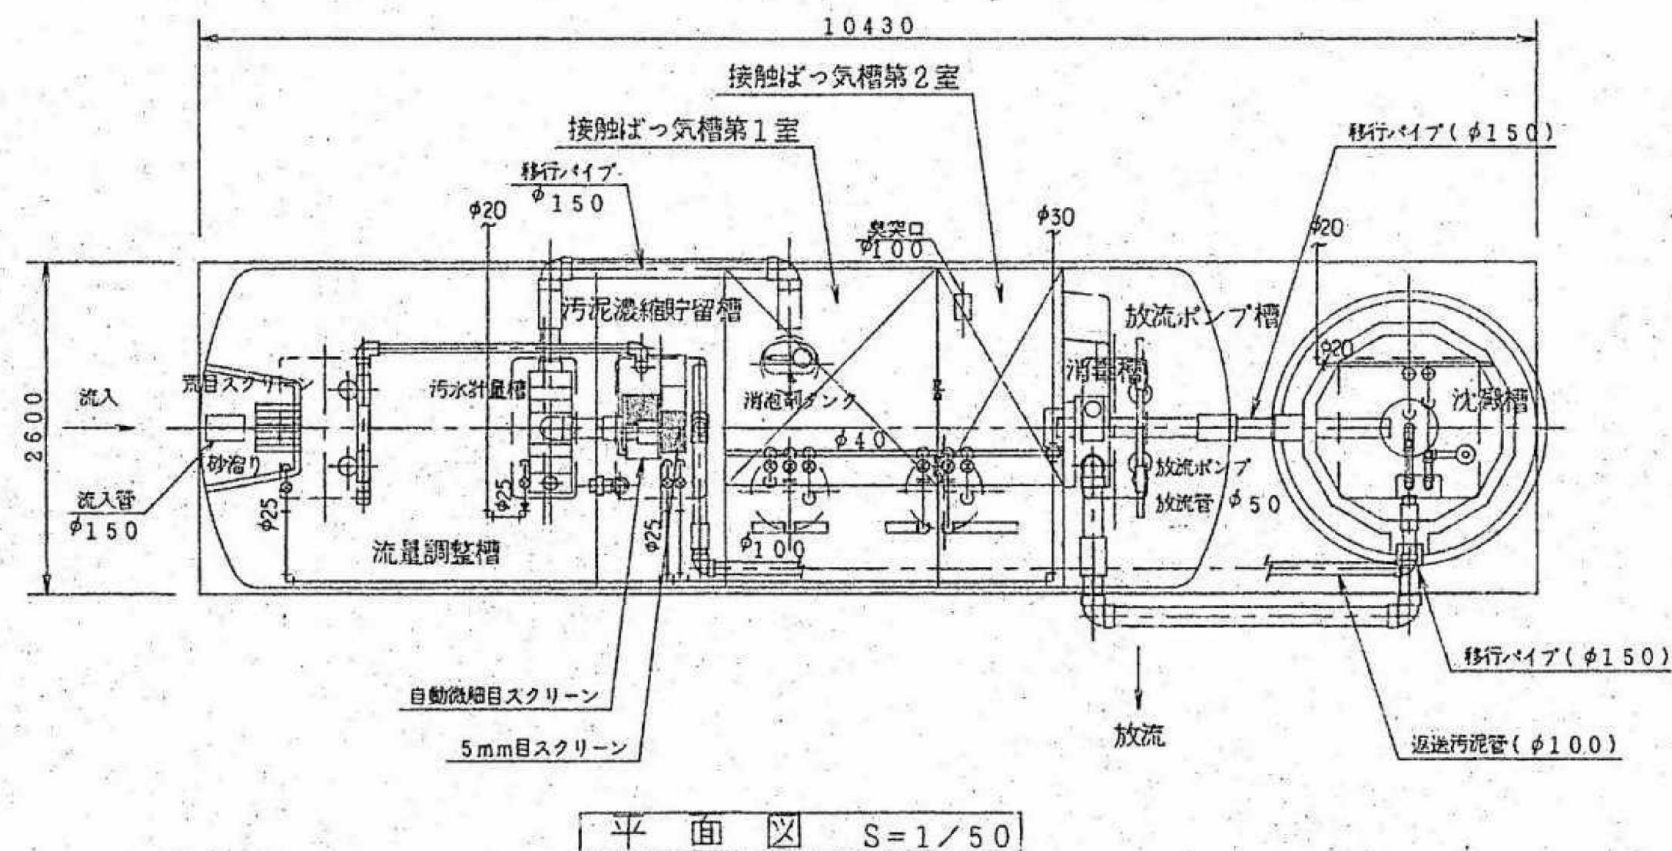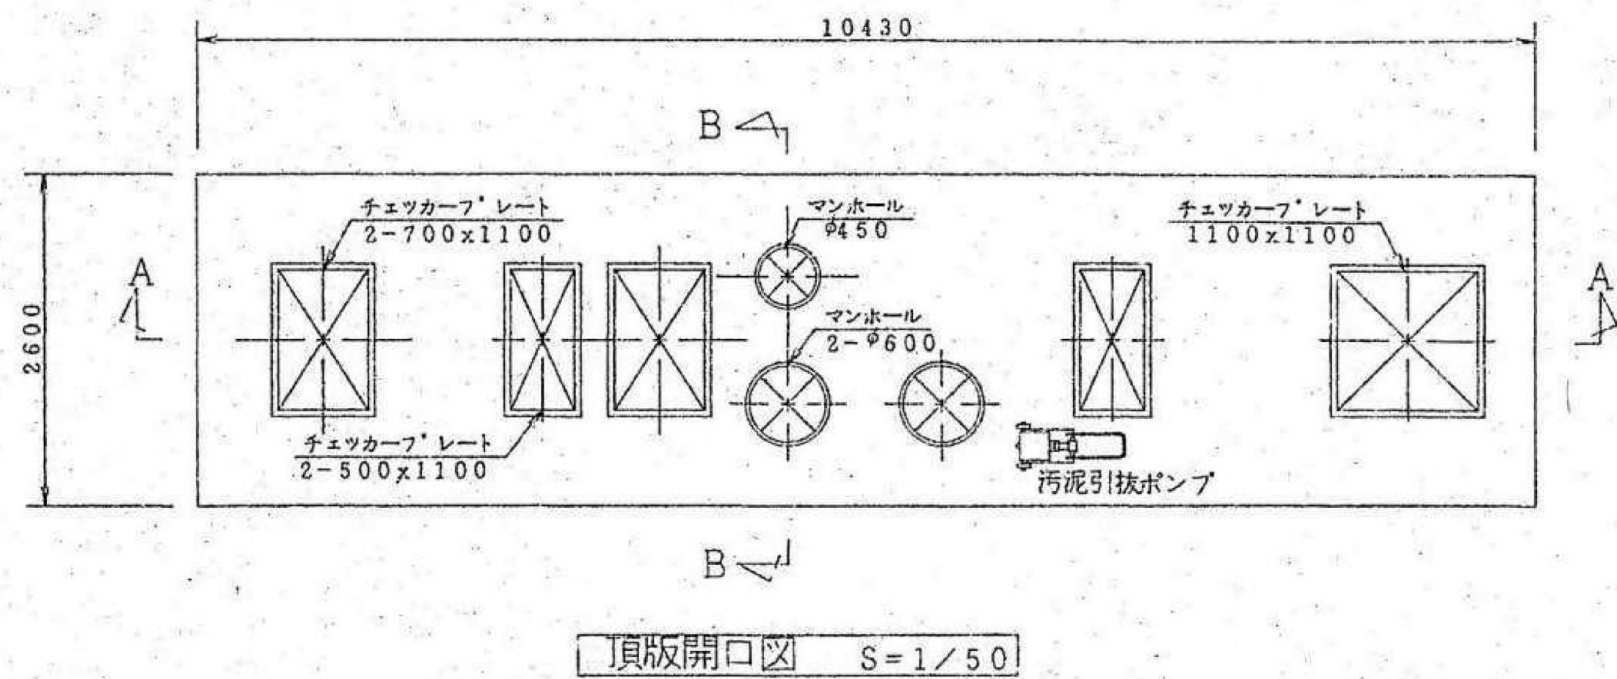

| 仕様                  |                               |
|---------------------|-------------------------------|
| 分類                  | 合併処理                          |
| 処理計画人員              | 260人                          |
| 1人当り汚水量             | - m <sup>3</sup> /人日          |
| 処理計画汚水量             | 26,000 m <sup>3</sup> /日      |
| 流入汚水水质              | BOD 200ppm<br>SS 250ppm       |
| 放流水水质               | BOD 60ppm除去率70%以上<br>SS 90ppm |
| 処理方式                | 接触ばつ気方式                       |
| 有効容量 m <sup>3</sup> |                               |
| 砂溜り                 | 0.352                         |
| 流量調整槽               | 9.770                         |
| 接触ばつ気槽第1室           | 6.927                         |
| 接触ばつ気槽第2室           | 4.125                         |
| 沈殿槽                 | 4.191                         |
| 消毒槽                 | 0.366                         |
| 放流ポンプ槽              | 3.390                         |
| 汚泥濃縮貯留槽             | 3.920                         |
| 電気機器仕様              |                               |
| メイン送風機              | 200V-3相-0.75KW2台              |
| 調整槽用送風機             | 200V-3相-0.25KW1台              |
| 微細目スクリーン            | 200V-3相-0.10KW1台              |
| 移送ポンプ               | 200V-3相-0.25KW2台              |
| 放流ポンプ               | 200V-3相-0.25KW2台              |
| 汚泥引抜ポンプ             | 200V-3相-0.75KW1台              |

1. チェツカープレート、マンホールは、ボルトロック式とする。
2. 流入・放流及び臭気配管は、本工程外とする。
3. 浄化槽流入部付近に給水栓を設けること。  
但し、本工程外とする。
4. ポンプ用チェーンは、SUS製とする。


## 参考図

図中記載の機器、配管等は特記無き限り全て撤去すること


## 内田構造建築工房

一級建築士 内田 浩司  
大臣登録番号 一級 №215989  
三重県知事登録 第1-1522号  
〒514-1107 三重県 津市 久居中町818 Tel 059(256)2303/Fax 059(254)0085

|     |                       |        |
|-----|-----------------------|--------|
| 年月日 | 工事名称                  | 図面番号   |
| 縮尺  | 津市久居中央林-ツ公園内旧プール等解体工事 | M-15   |
| NS  | 図面名                   | 合併処理槽図 |
|     |                       | 原図:A2  |

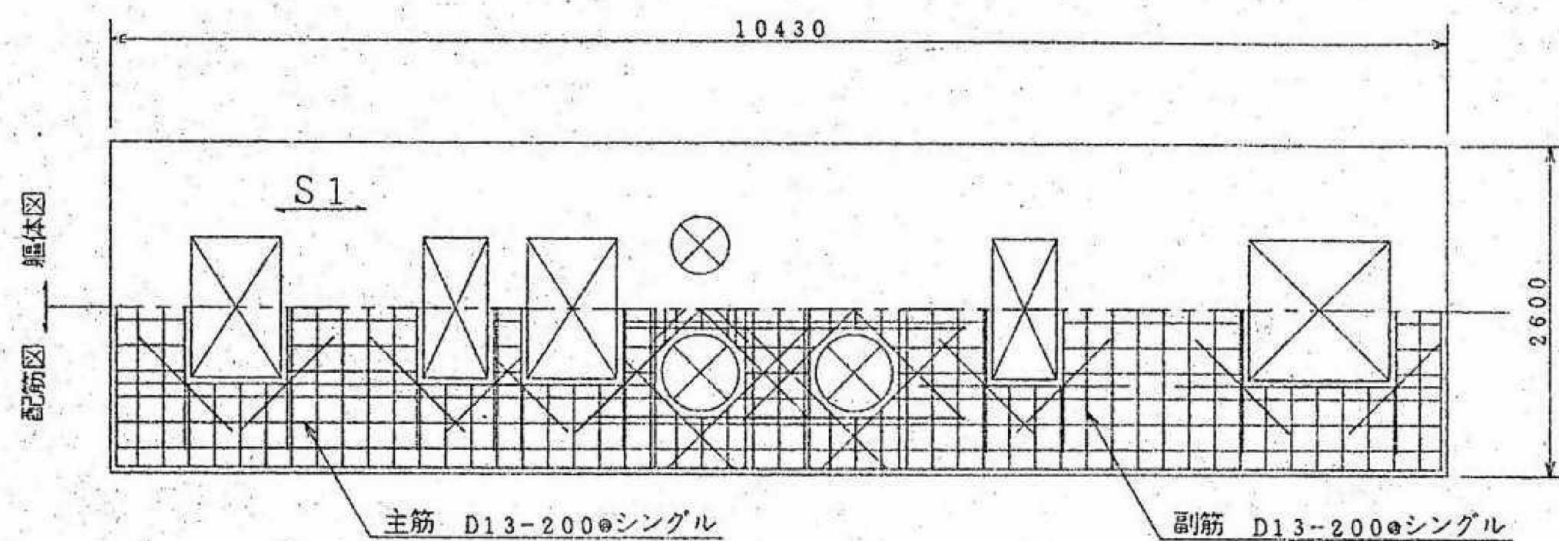

頂版スラブ配筋図 S=1/50

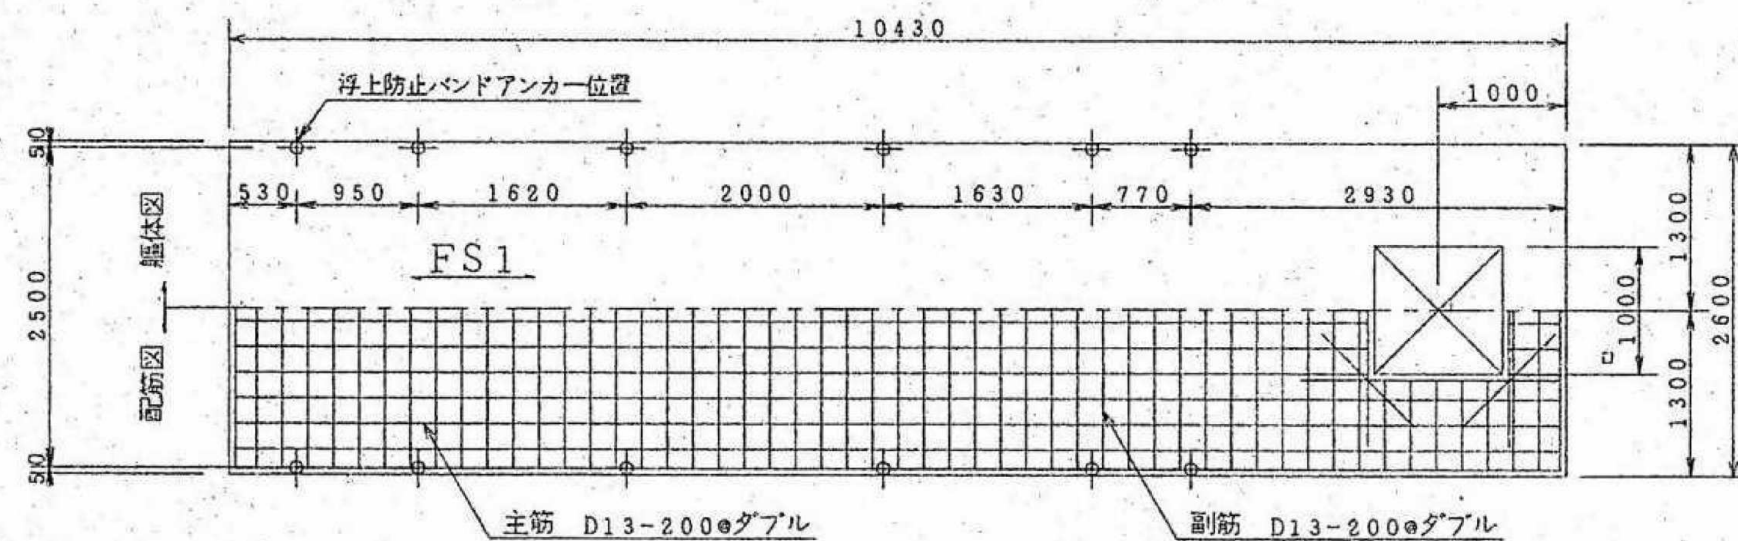


基礎スラブ配筋図 S=1/50


| 共通事項   |                                   |
|--------|-----------------------------------|
| 凡 例    | ----D10    x ----D13    o ----D16 |
| 鉄 筋    | SD-30 使用とする。                      |
| コンクリート | 4Fc=180 kg/cm <sup>2</sup> とする。   |
| スラブ荷重  | T-0                               |
| 地 耐 力  | 6 t/m <sup>2</sup> とする。           |
| 幅止め筋   | D10-1000@とする。                     |
| そ の 他  | 詳細は現場係員の指示による。                    |

| スラブリスト |      |     |          |          |      |
|--------|------|-----|----------|----------|------|
| スラブ    | スラブ厚 | 位置  | 主筋       | 副筋       | 備考   |
| S1     | 150  | 全断面 | D13-200@ | D13-200@ | シングル |
| FS1    | 200  | 全断面 | D13-200@ | D13-200@ | ダブル  |


基礎スラブ開口部補強筋は2-D13とし定着長さL=550とする。  
又、スラブ筋等の重ねつぎで長さは小径の40d以上とする。

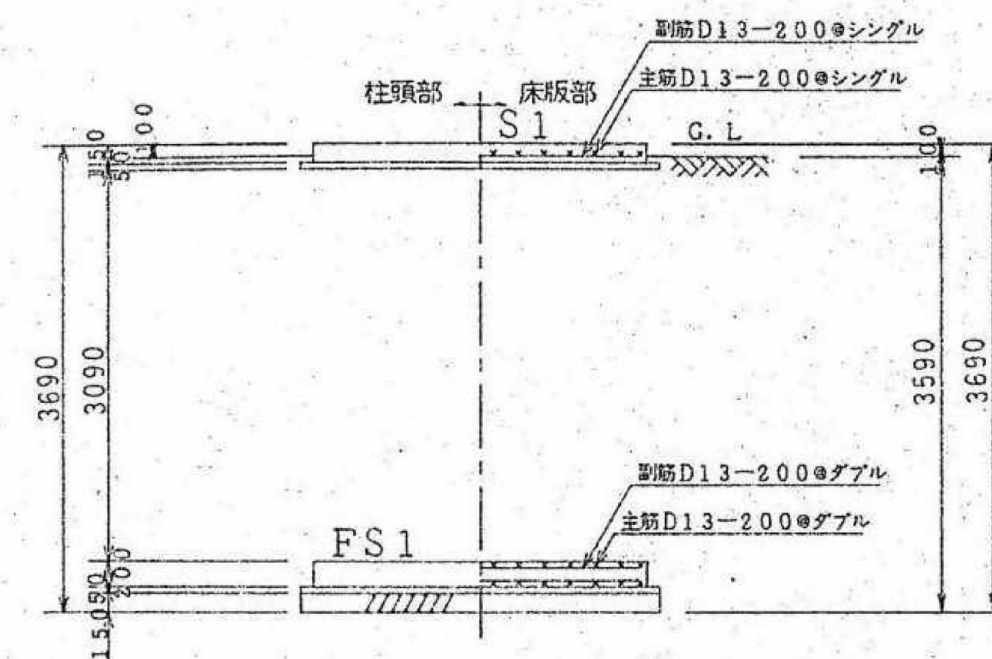

断面配筋図 S=1/50

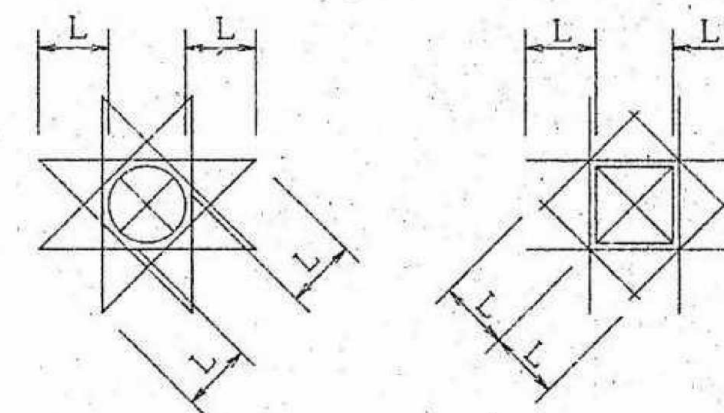

開口部補強筋 1-D13  
定着長さ L=40d  
開口部補強筋

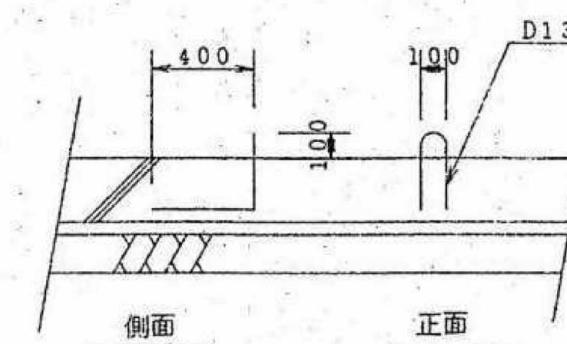

浮上防止バンドアンカー



## 参考図

図中記載の機器は特記無き限り全て撤去すること



内田構造建築工房 一級建築士 内田 浩司  
大臣登録番号 一級 №215989

三重県知事登録 第1-1522号  
〒514-1107 三重県 津市 久居中町818 Tel 059(256)2303/Fax 059(254)0085

|     |                       |          |
|-----|-----------------------|----------|
| 年月日 | 工事名称                  | 図面番号     |
| 縮尺  | 津市久居中央林-ツ公園内旧プール等解体工事 | M-16     |
| NS  | 図面名                   | 合併処理槽配筋図 |
|     |                       | 原図:A2    |

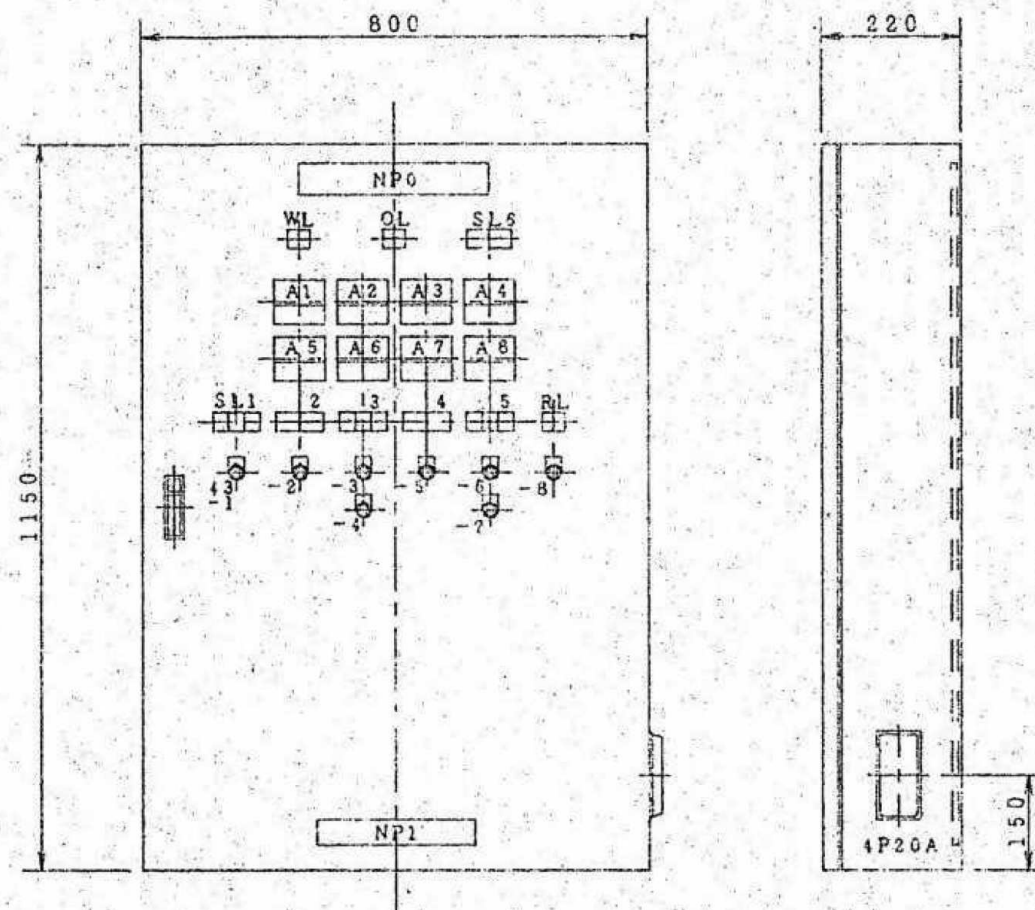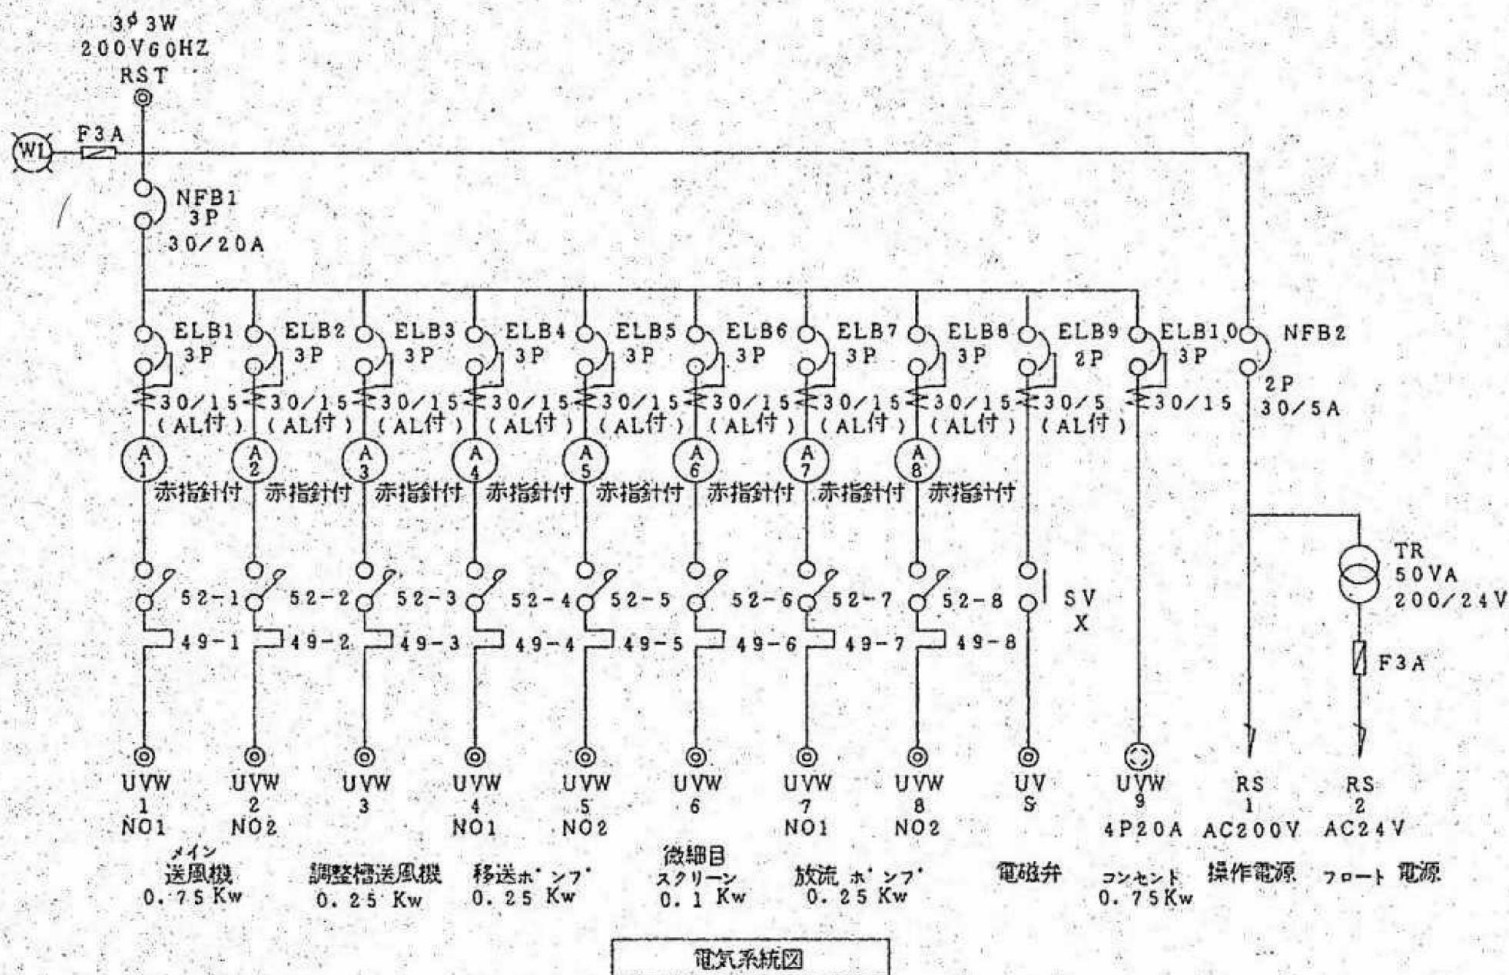


| 行号               | 記入文字                      | サイズ     |
|------------------|---------------------------|---------|
| NP 0             | 汚水処理装置制御盤                 | 50x300  |
| - 1              | 社名板                       | 40x250  |
| WL               | 電 線                       | 白色71ルター |
|                  | 電磁弁                       | 〃       |
| SL 1             | メイン送風機 / NO1 運転-故障-NO2 運転 | 〃       |
| SL 2             | 調整槽送風機 / 運転-故障            | 〃       |
| SL 3             | 移送ホ'ンフ / NO1 運転-故障-NO2 運転 | 〃       |
| SL 4             | 微細目スクリーン / 運転-故障          | 〃       |
| SL 5             | 放流 / NO1 運転-故障-NO2 運転     | 〃       |
| SL 6             | 流量調整槽満水/放流ホ'ンフ 槽満水        | 〃       |
| 43-1             | NO1 一切- NO2               | 25φメカネ  |
| 43-2, 3, 5, 6, 8 | 手動一切-自動                   | 〃       |
| 43-4, 7          | NO1 交互- NO2               | 〃       |
| 43-(8)           | 電磁弁/手動一切-自動               | 〃       |

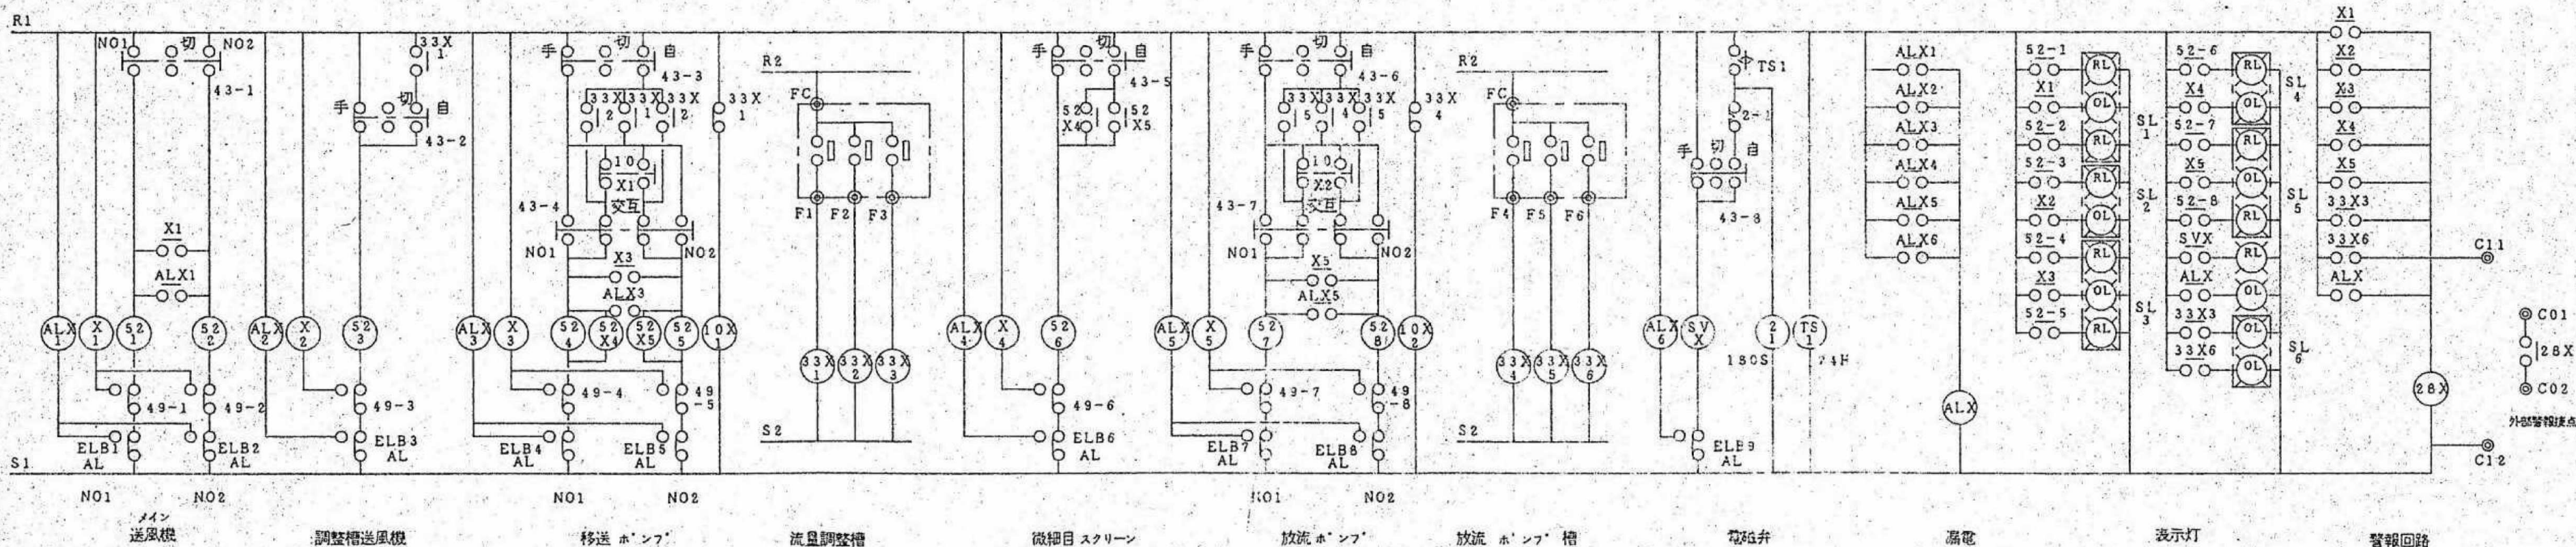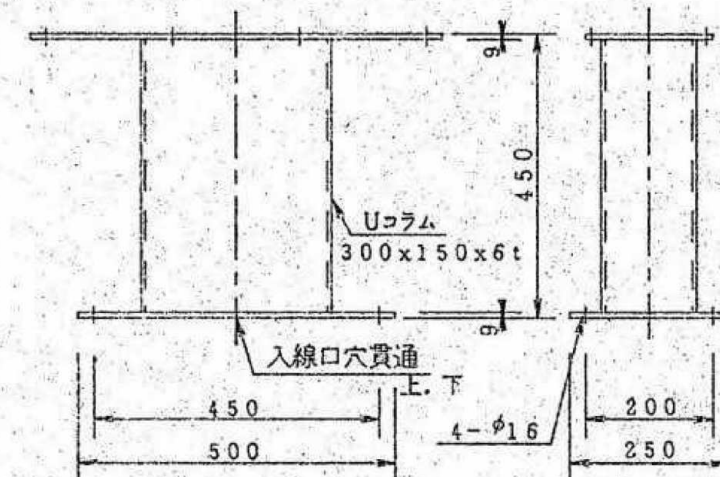

参考図  
制御盤のみ撤去【本工事】  
配線、配管撤去は【電気工事】

内田構造建築工房 一級建築士 内田 浩司  
大臣登録番号 一級 Na215989  
三重県知事登録 第1-1522号  
〒514-1107 三重県 津市 久居中町818 Tel 059(256)2303/Fax 059(254)0085

|          |                       |       |
|----------|-----------------------|-------|
| 年月日      | 工事名称                  | 図面番号  |
|          | 津市久居中央林-ツ公園内旧ポンプ等解体工事 | M-17  |
| 縮尺<br>NS | 図面名<br>ポンプ電気図         | 原図:A2 |

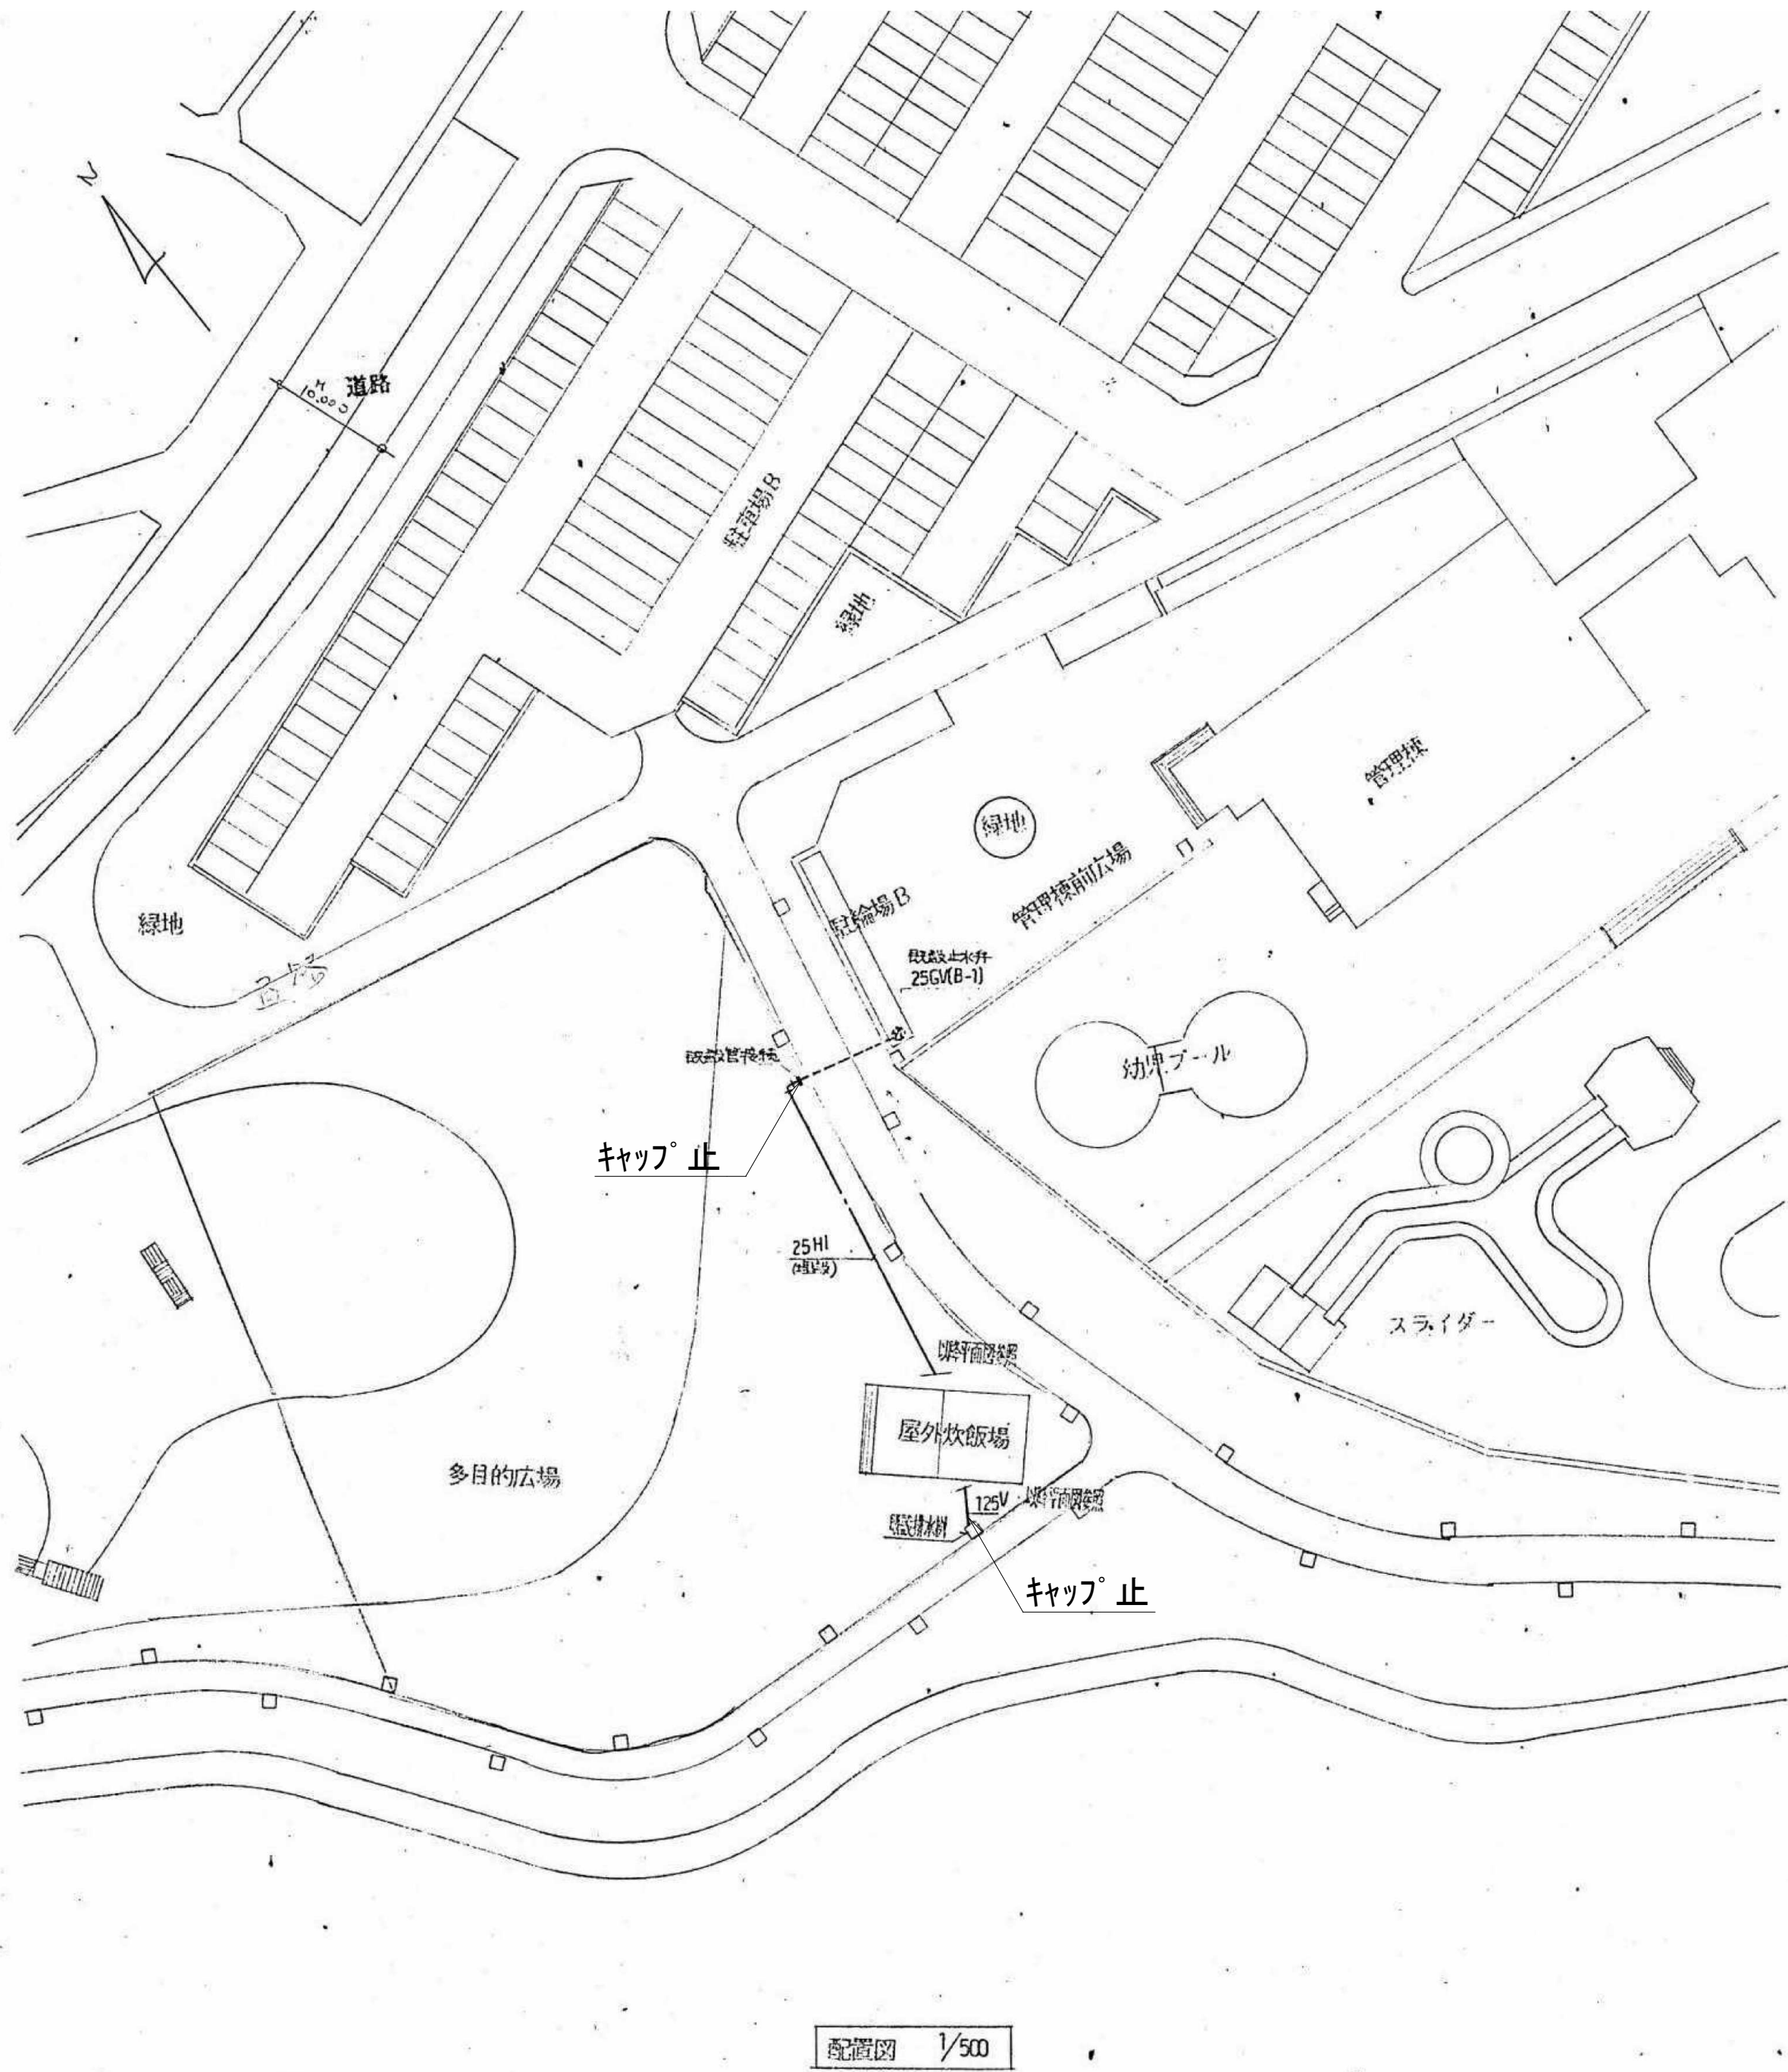

凡例

| 記号  | 名称  | 使用材料             | 備考 |
|-----|-----|------------------|----|
| ——— | 給水管 | 硬質塩化ビニル管(HV管)    |    |
| ——— | 排水管 | 硬質塩化ビニル管 (VP)    |    |
| ⋈   | 仕切弁 | JIS 10K GV       |    |
| ☒   | 排水栓 | 公園樹 蓋-コンクリート二つ割蓋 |    |


参考図

図中記載の機器、配管等は特記無き限り全て撤去すること

内田構造建築工房 一級建築士 内田 浩司  
大臣登録番号 一級 №215989

三重県知事登録 第1-1522号  
〒514-1107 三重県 津市 久居中町818 Tel 059(256)2303/Fax 059(254)0085

|     |              |       |
|-----|--------------|-------|
| 年月日 | 工事名称         | 図面番号  |
| 縮尺  | 図面名          | M-18  |
| NS  | 屋外炊事場 給排水設備図 | 原図:A2 |

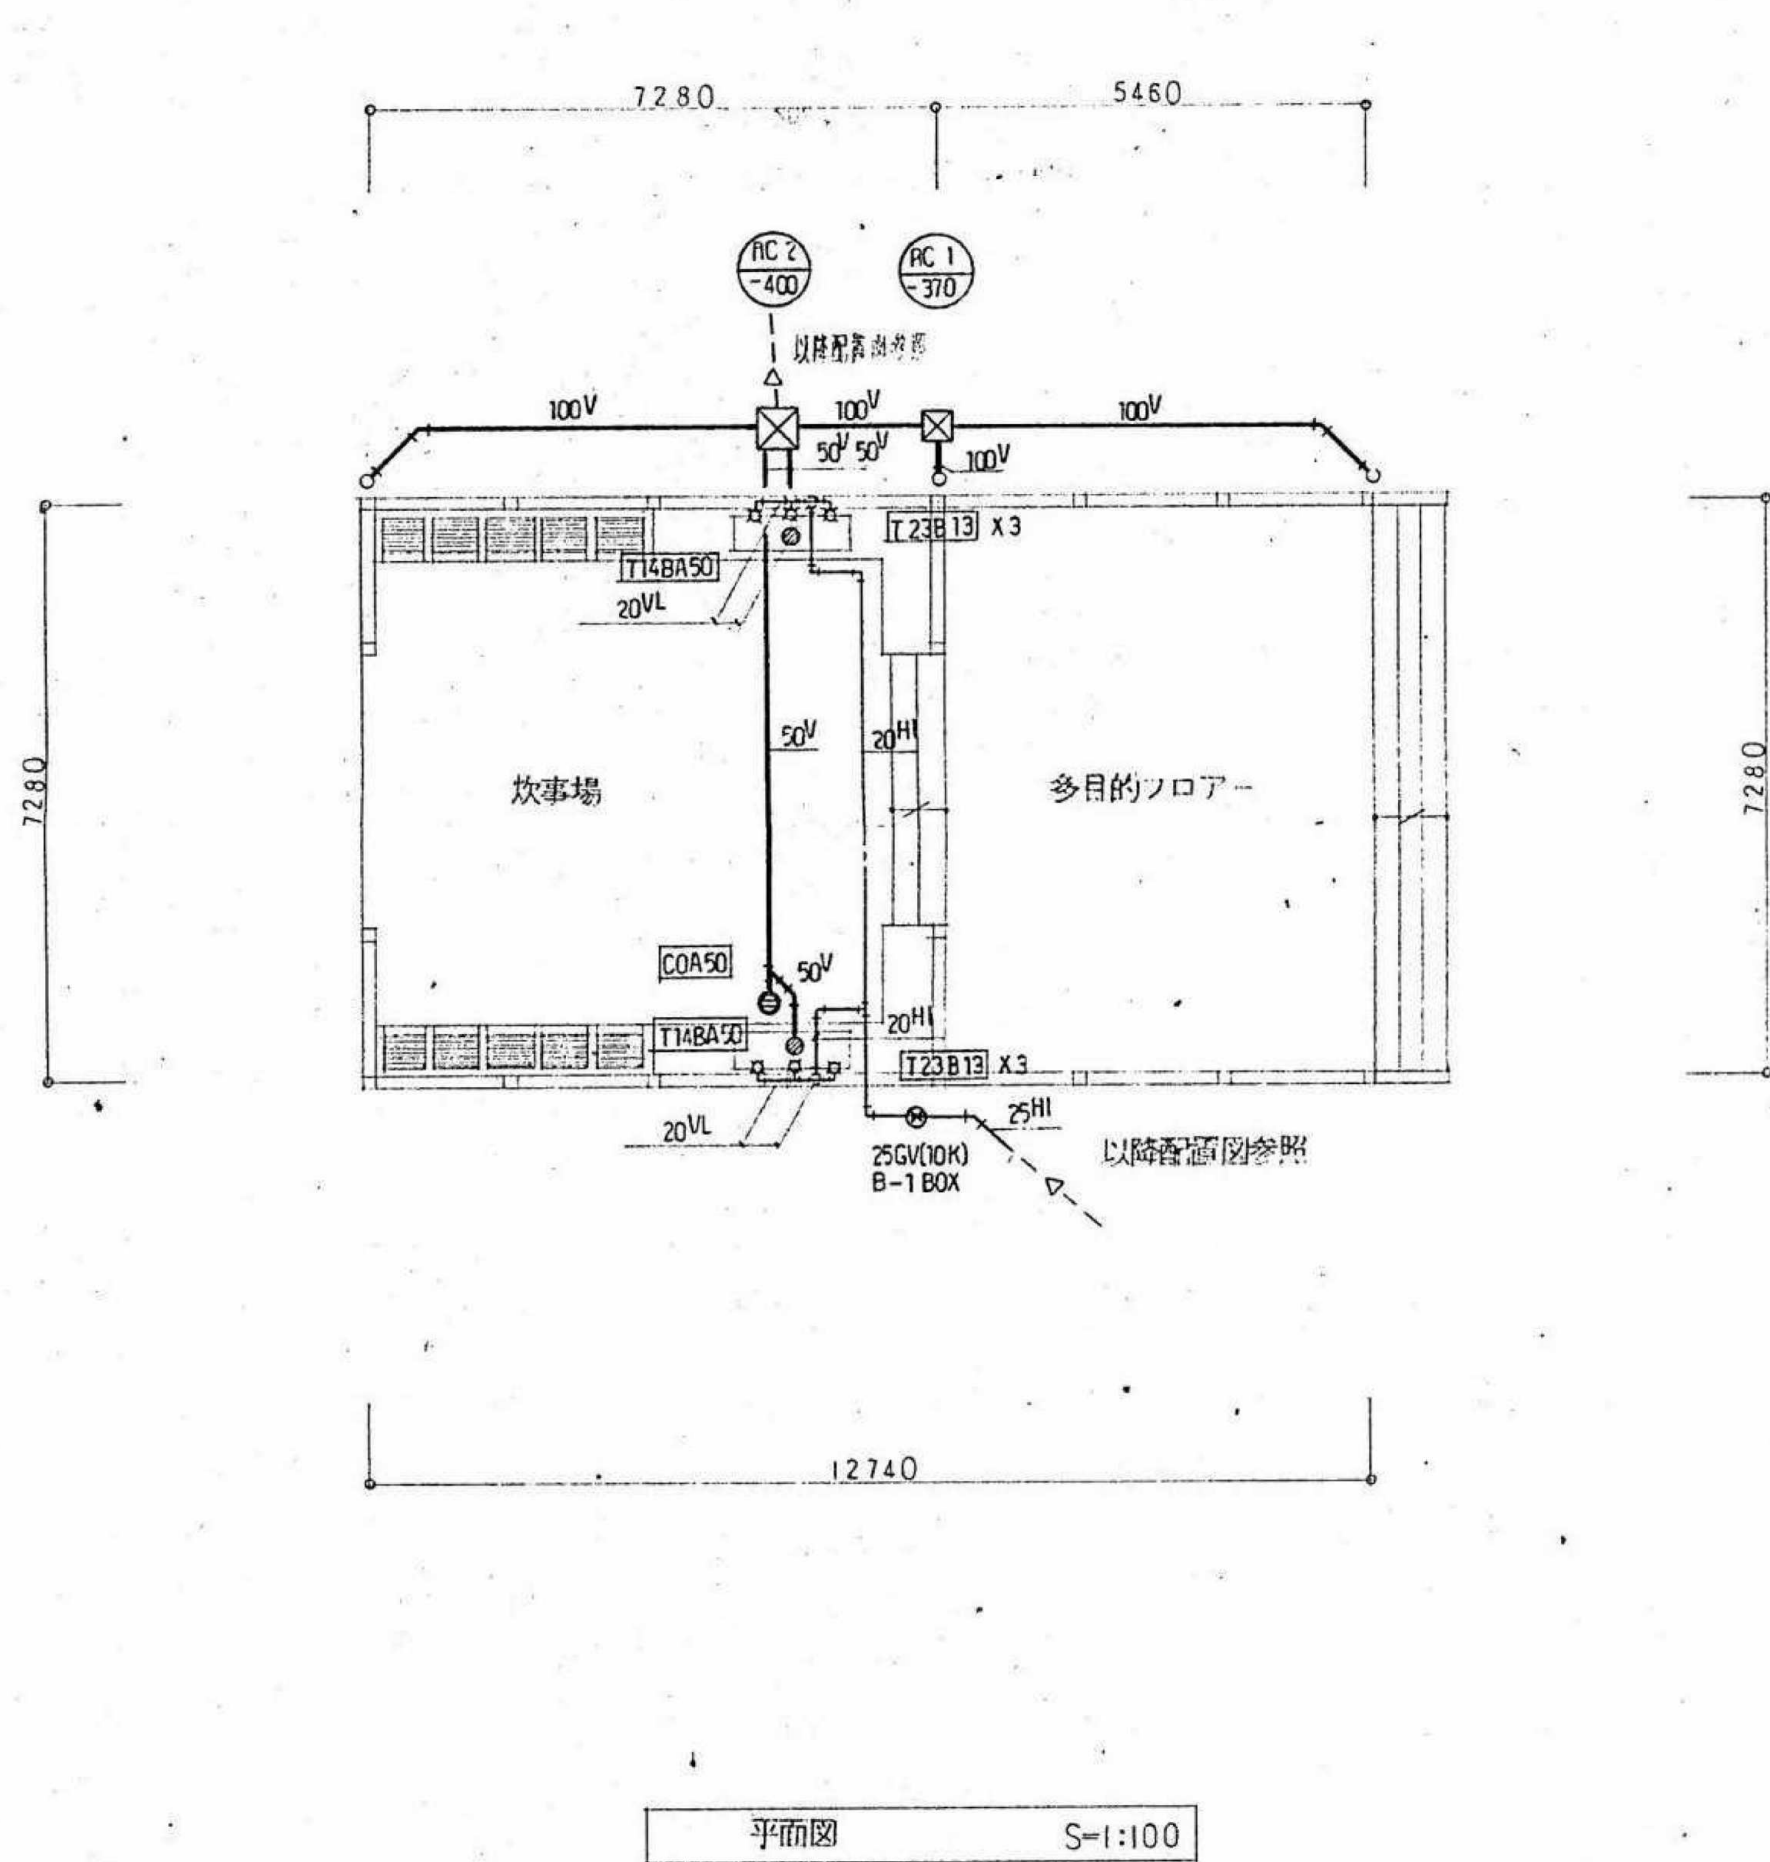

器具表

| 炊事場    |            |   |
|--------|------------|---|
| 横水栓    | T 23 B 13  | 6 |
| 流し排水金物 | T 14 BA 50 | 2 |
|        |            |   |

※建物に付随する配管撤去は建築解体工事とする。

## 参考図

図中記載の機器、配管等は特記無き限り全て撤去すること

## 内田構造建築工房

一級建築士 内田 浩司  
大臣登録番号 一級 №215989

三重県知事登録 第1-1522号  
〒514-1107 三重県 津市 久居中町818 Tel 059(256)2303/Fax 059(254)0085

年月日

工事名称

津市久居中央林-ツ公園内旧プール等解体工事

図面番号

M-19


縮尺

NS


図面名

屋外炊事場 給排水設備平面図

原図:A2

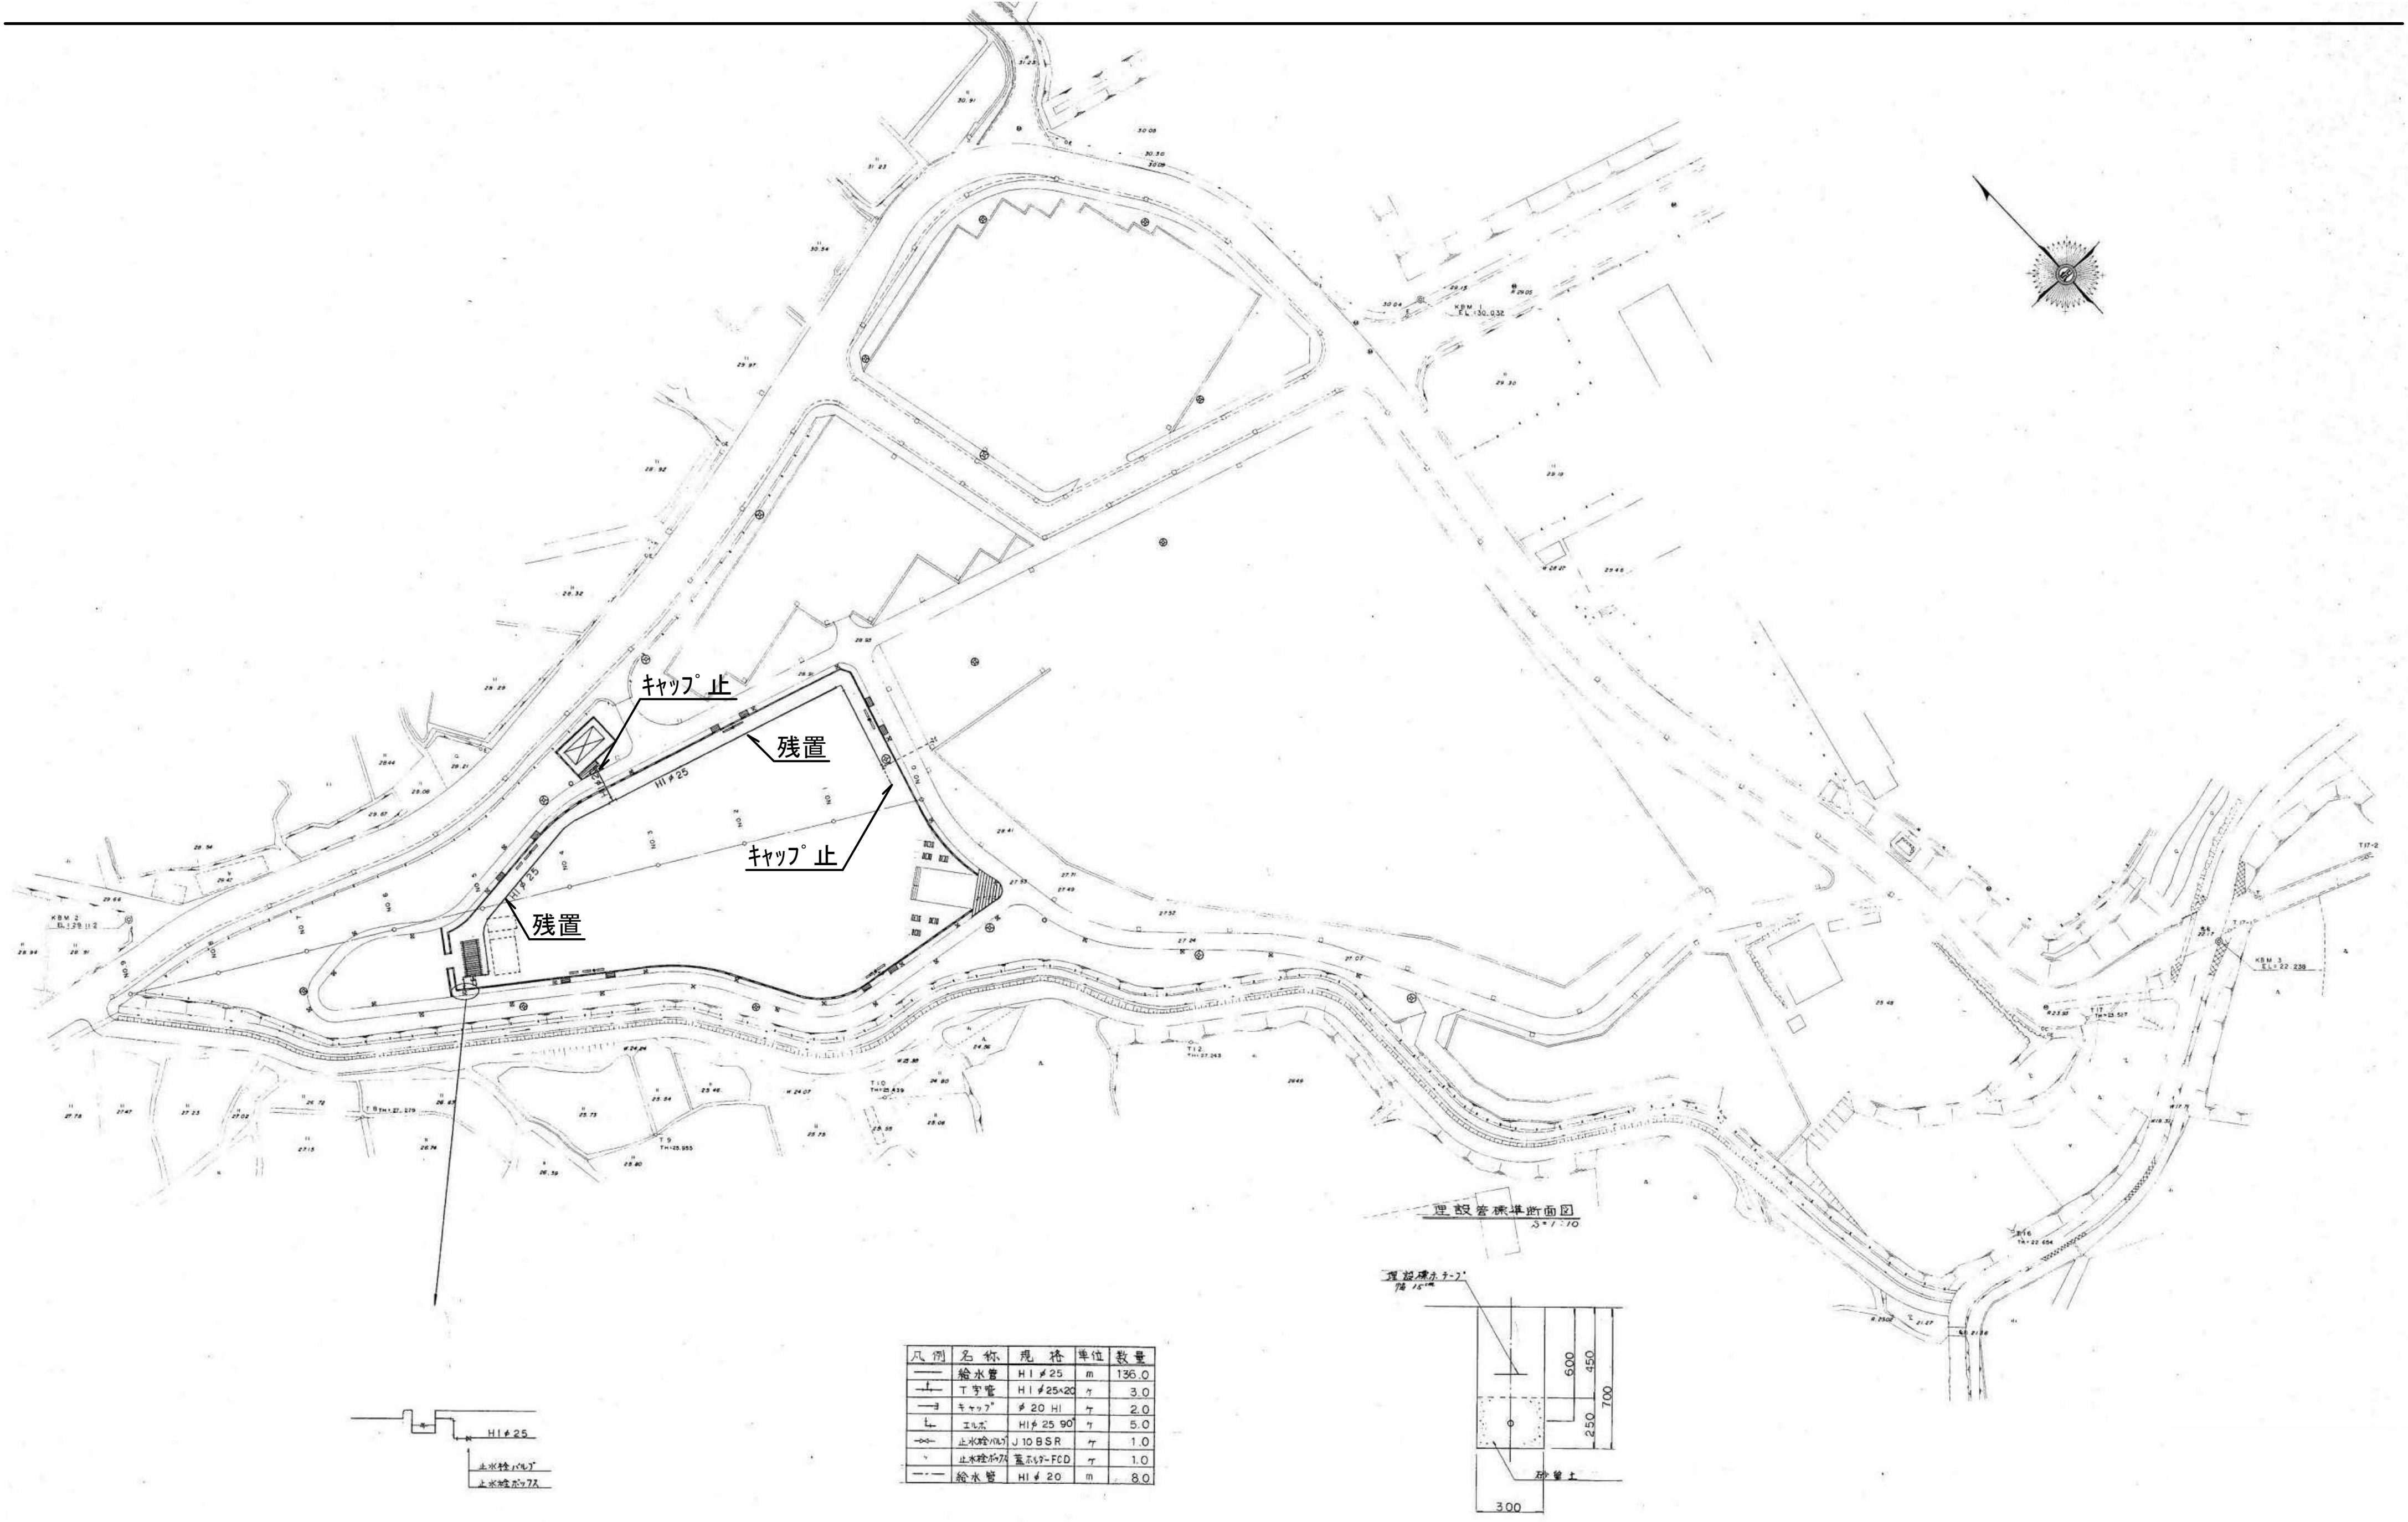

| 凡例 | 名称     | 規格         | 単位 | 数量    |
|----|--------|------------|----|-------|
| —  | 給水管    | HI #25     | m  | 136.0 |
| —  | 丁字管    | HI #25×20  | ヶ  | 3.0   |
| —  | キャップ   | φ20 HI     | ヶ  | 2.0   |
| —  | エルボ    | HI #25 90° | ヶ  | 5.0   |
| —  | 止水栓(凡) | J 10 BSR   | ヶ  | 1.0   |
| —  | 止水栓(凡) | 蓋蓋-FCD     | ヶ  | 1.0   |
| —  | 給水管    | HI #20     | m  | 8.0   |

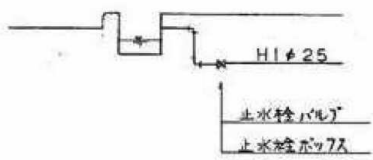

参考図

図中記載の機器、配管等は特記無き限り全て撤去すること

内田構造建築工房

一級建築士 内田 浩司  
大臣登録番号 一級 Na215989  
三重県知事登録 第1-1522号  
〒514-1107 三重県 津市 久居中町818 Tel 059(256)2303/Fax 059(254)0085

年月日

縮尺

NS

工事名称

津市久居中央林-ツ公園内旧-ル等解体工事


図面名

広場 給水設備図


図面番号

M-20


原図:A2

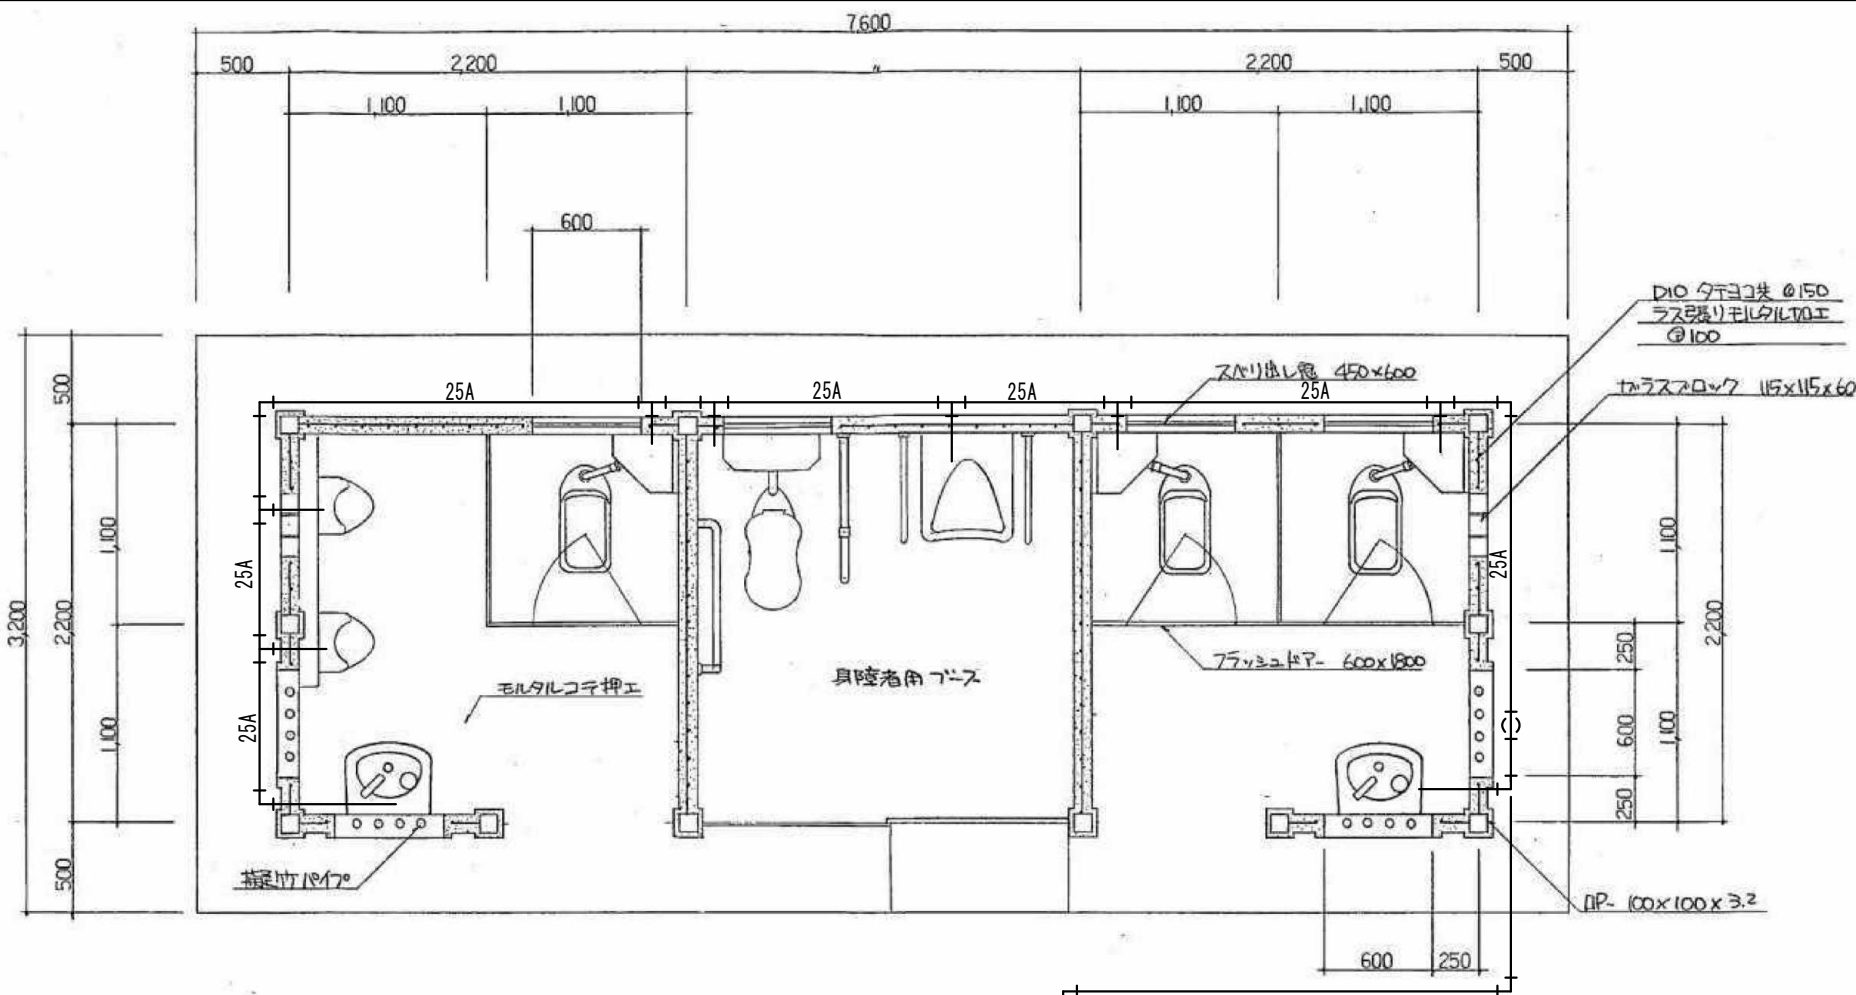



平面図 S-1:30  
キャップ止

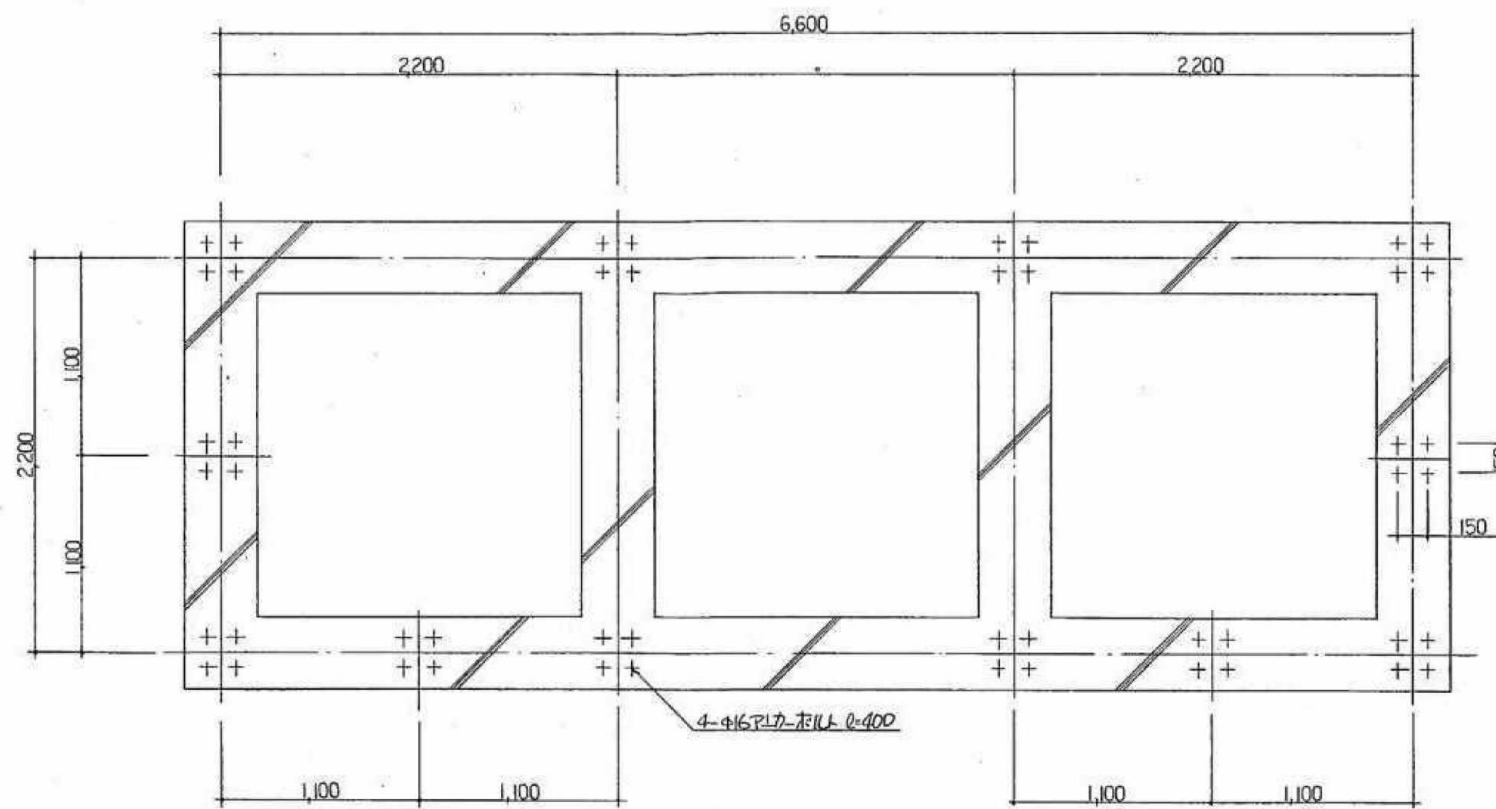

基礎伏図 S-1:30

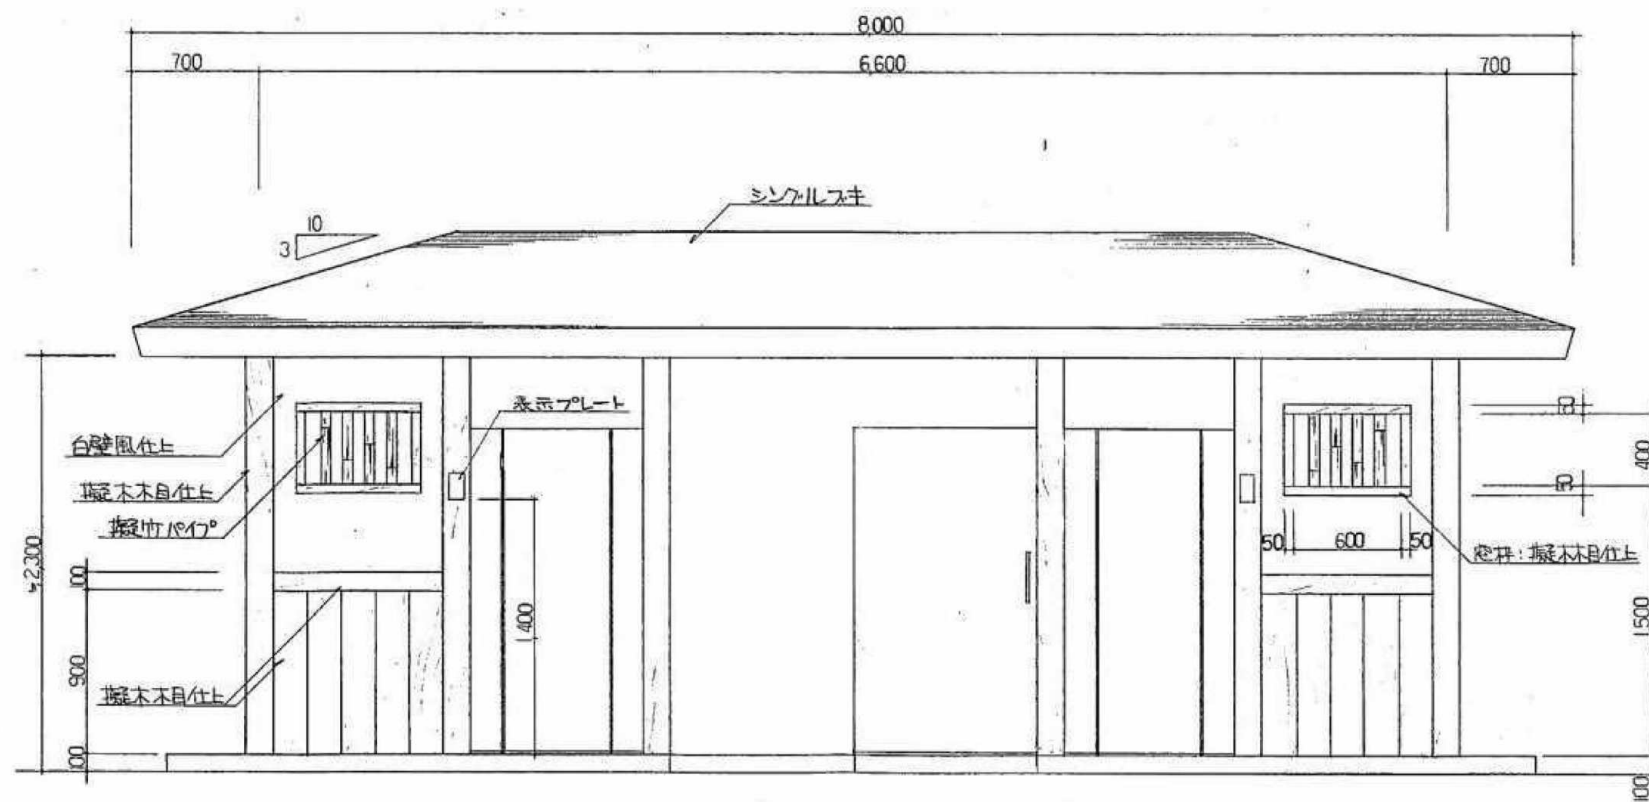

立面図 S-1:30

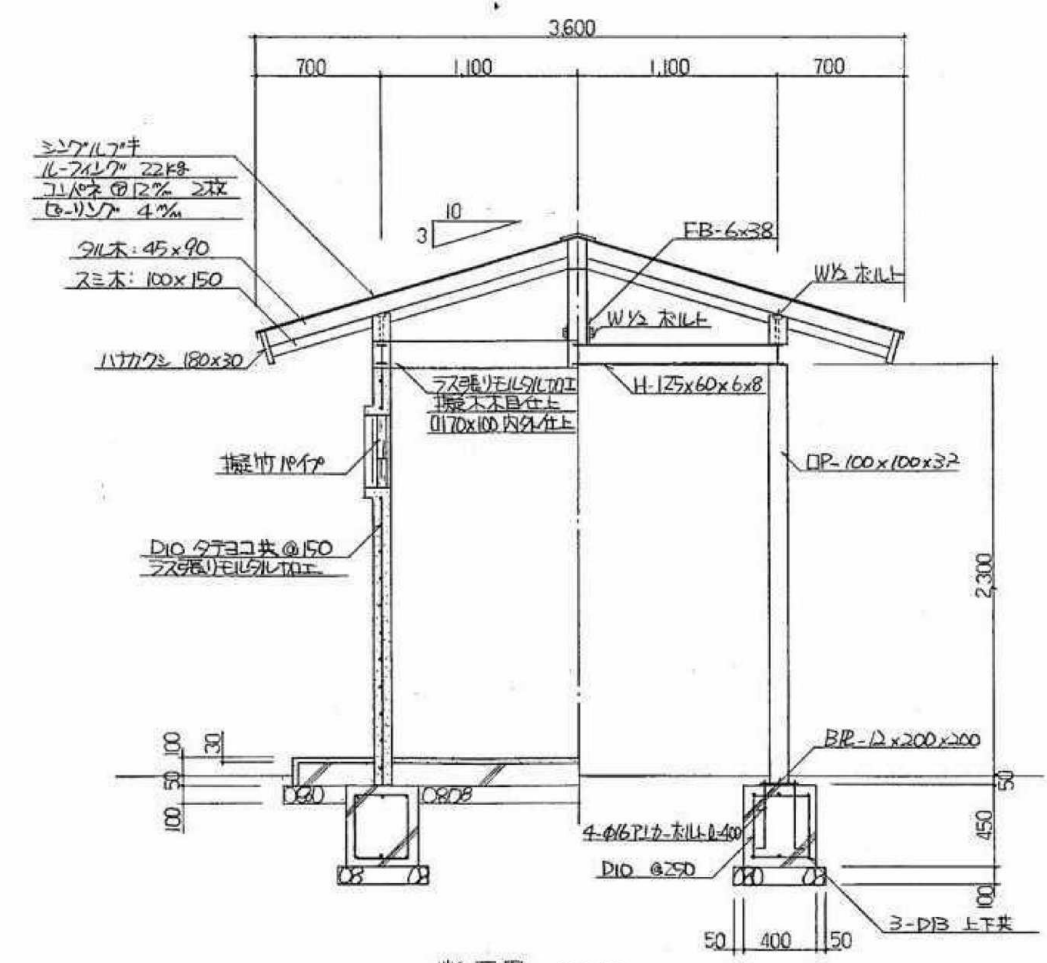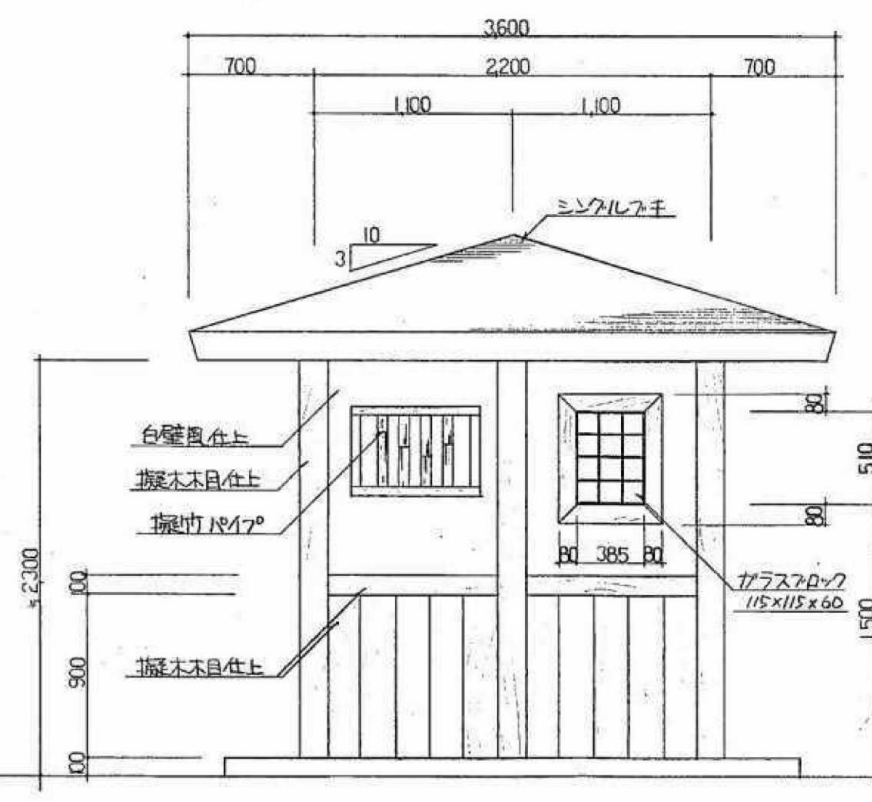

断面図 S-1:30

全木材は米桐加工材とし、CCA処理済入所腐敗処理とする

### 撤去器具リスト

|      |   |
|------|---|
| 和風便器 | 3 |
| 洋風便器 | 1 |
| 小便器  | 2 |
| 洗面器  | 3 |
| 紙巻器  | 4 |
| 手すり  | 4 |

※建物に付随する配管撤去は建築解体工事とする。

## 参考図


図中記載の機器、配管等は特記無き限り全て撤去すること

## 内田構造建築工房


一級建築士 内田 浩司  
大臣登録番号 一級 No.215989  
三重県知事登録 第1-1522号  
〒514-1107 三重県 津市 久居中町818 Tel 059(256)2303/Fax 059(254)0085

|     |           |       |
|-----|-----------|-------|
| 年月日 | 工事名称      | 図面番号  |
| 縮尺  | 図面名       | M-21  |
| NS  | 屋外トイレ 詳細図 | 原図:A2 |


津市久居中央林-ツ公園内旧-ル等解体工事

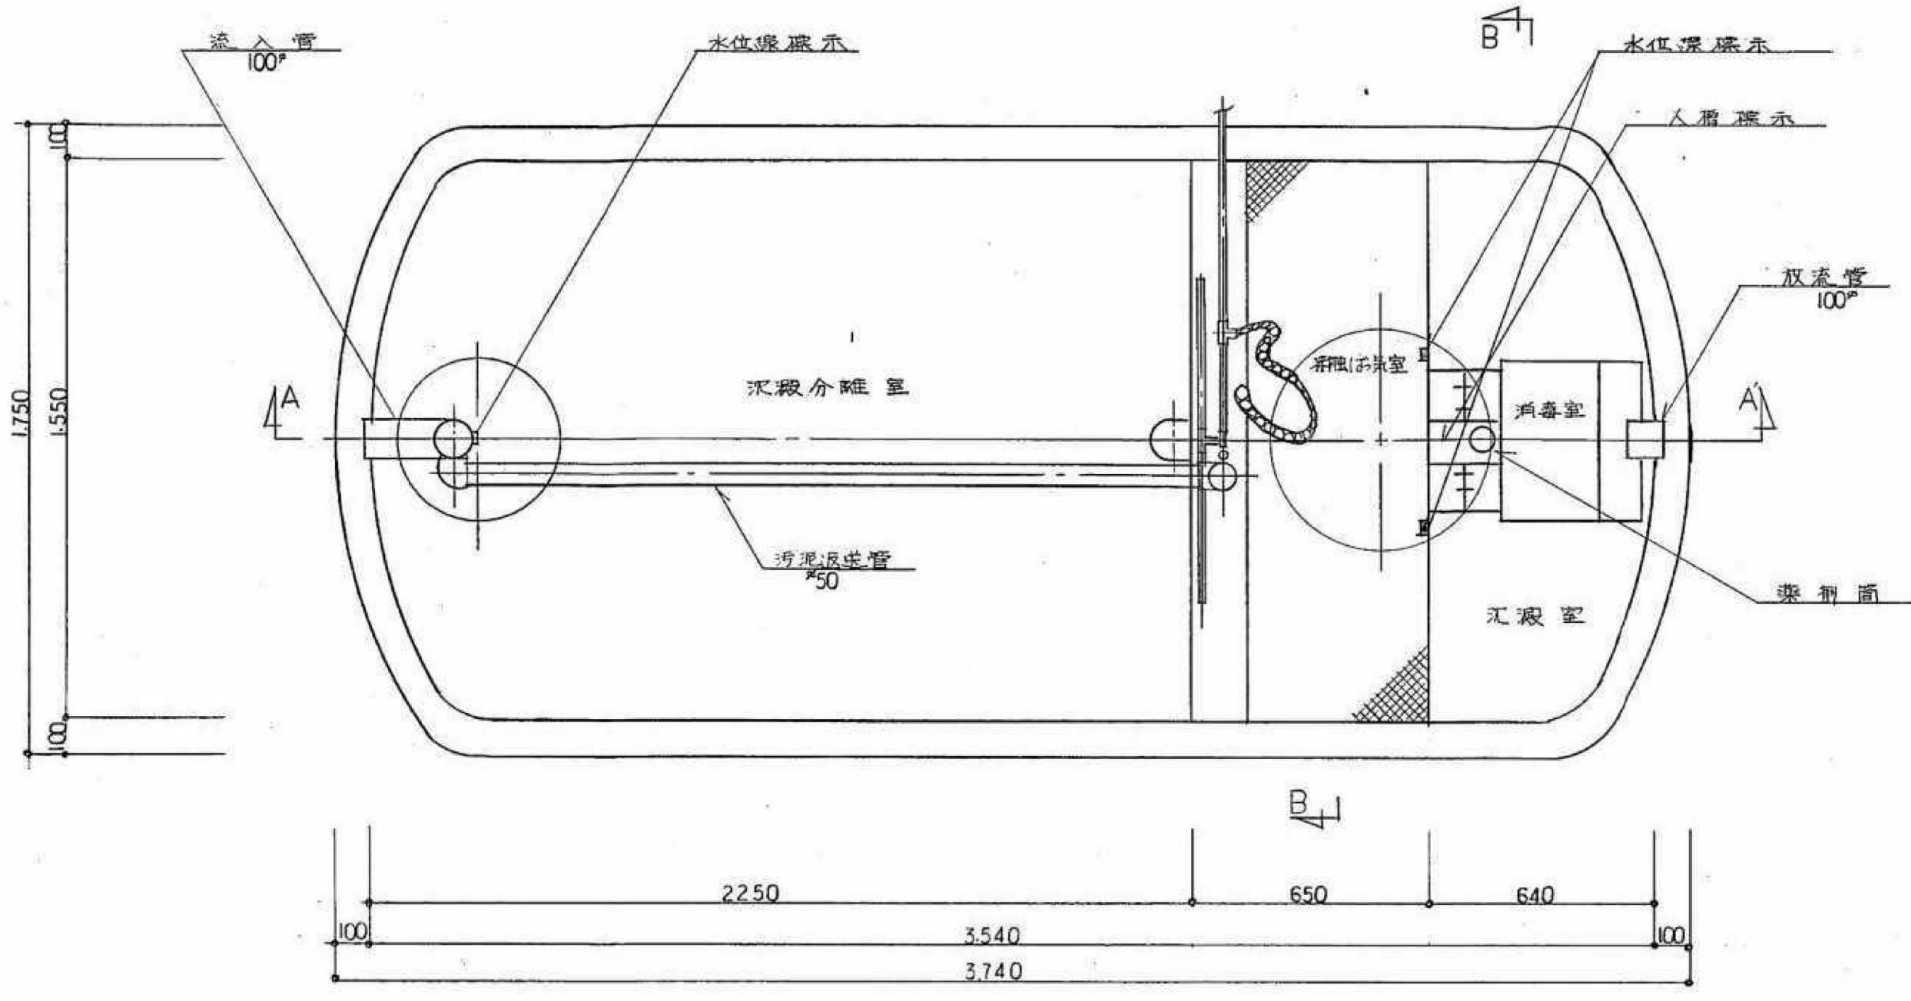

平面図

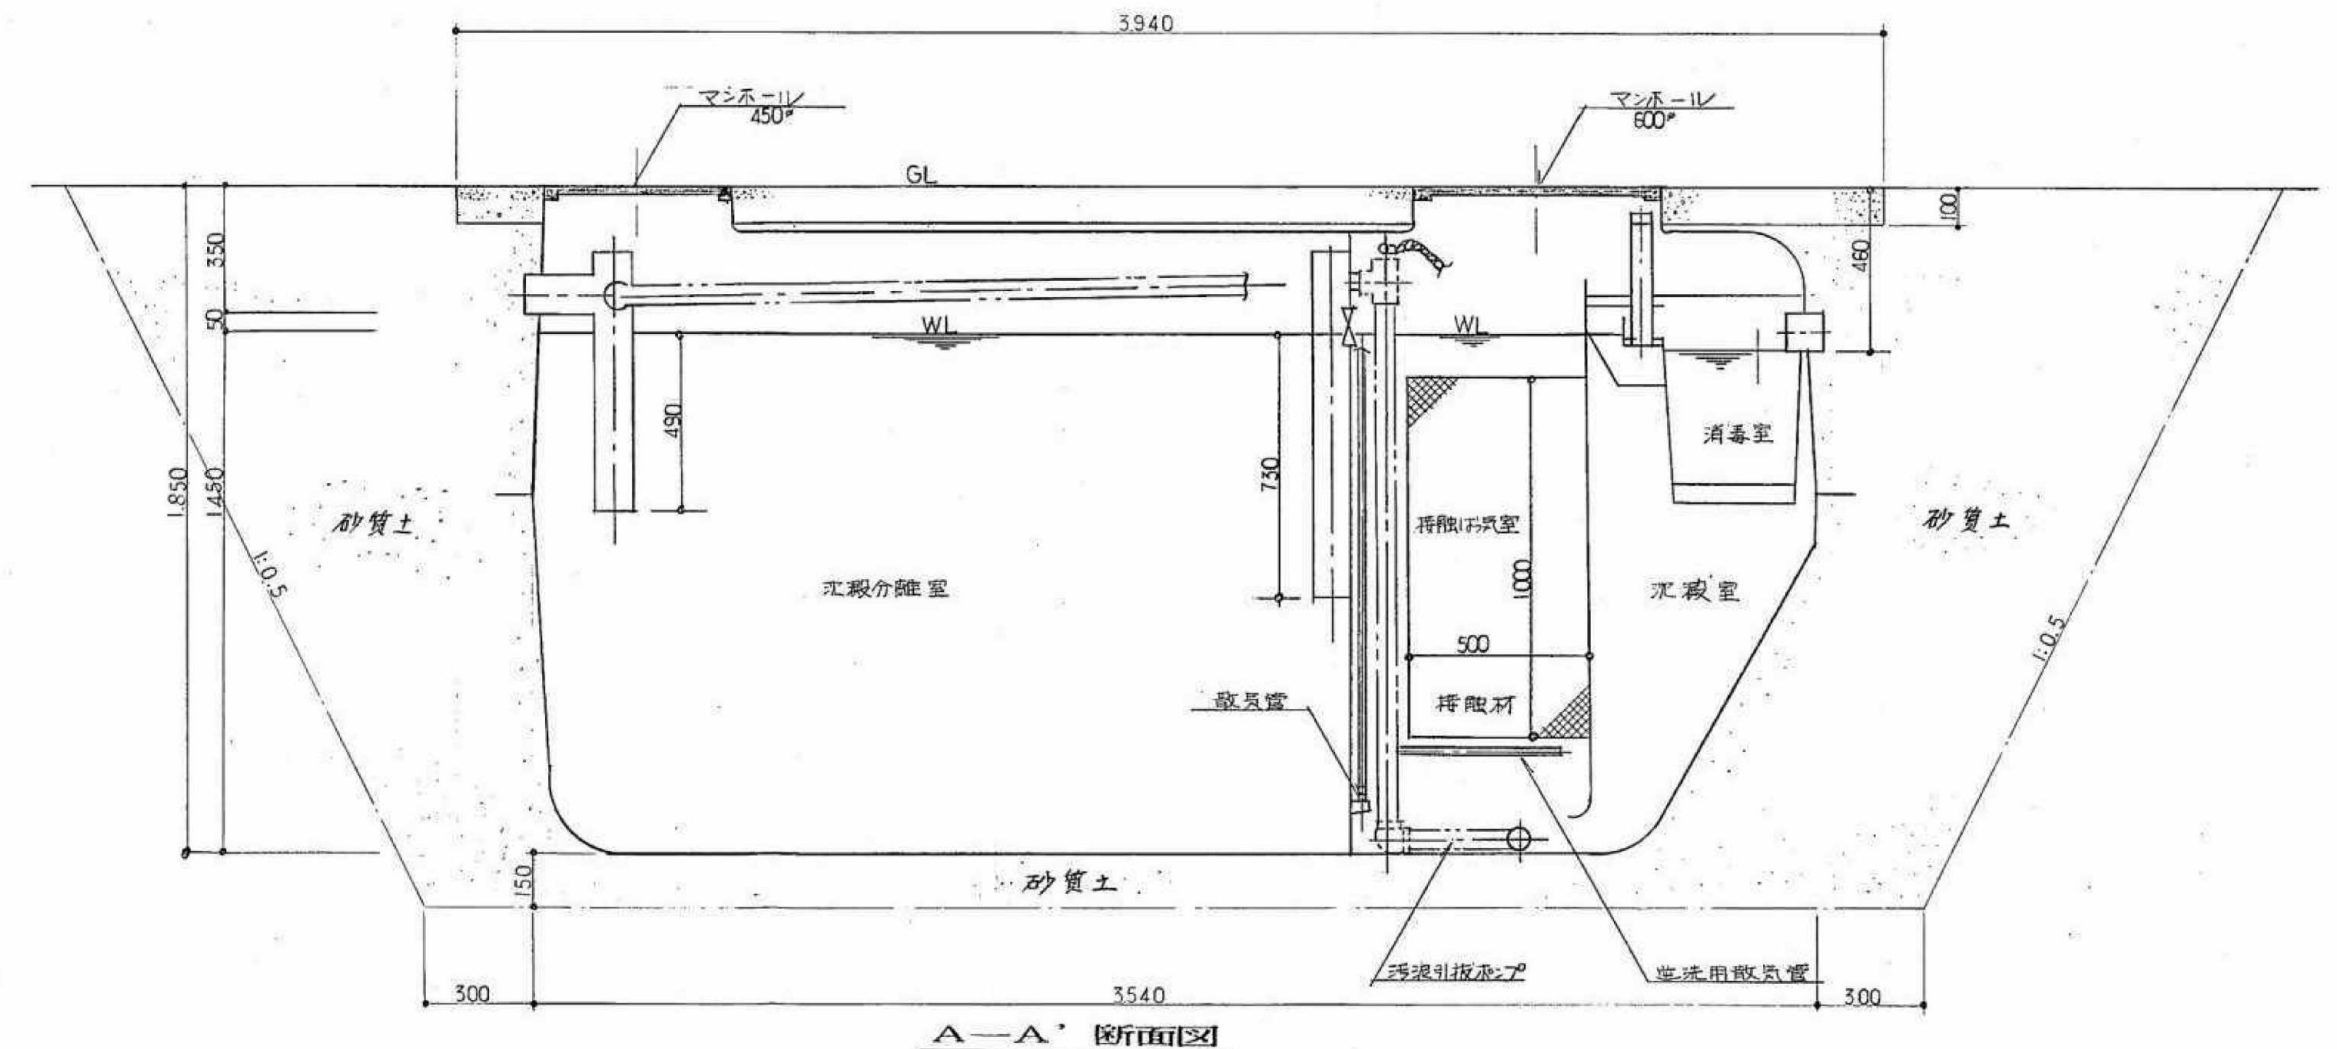

A-A 断面図

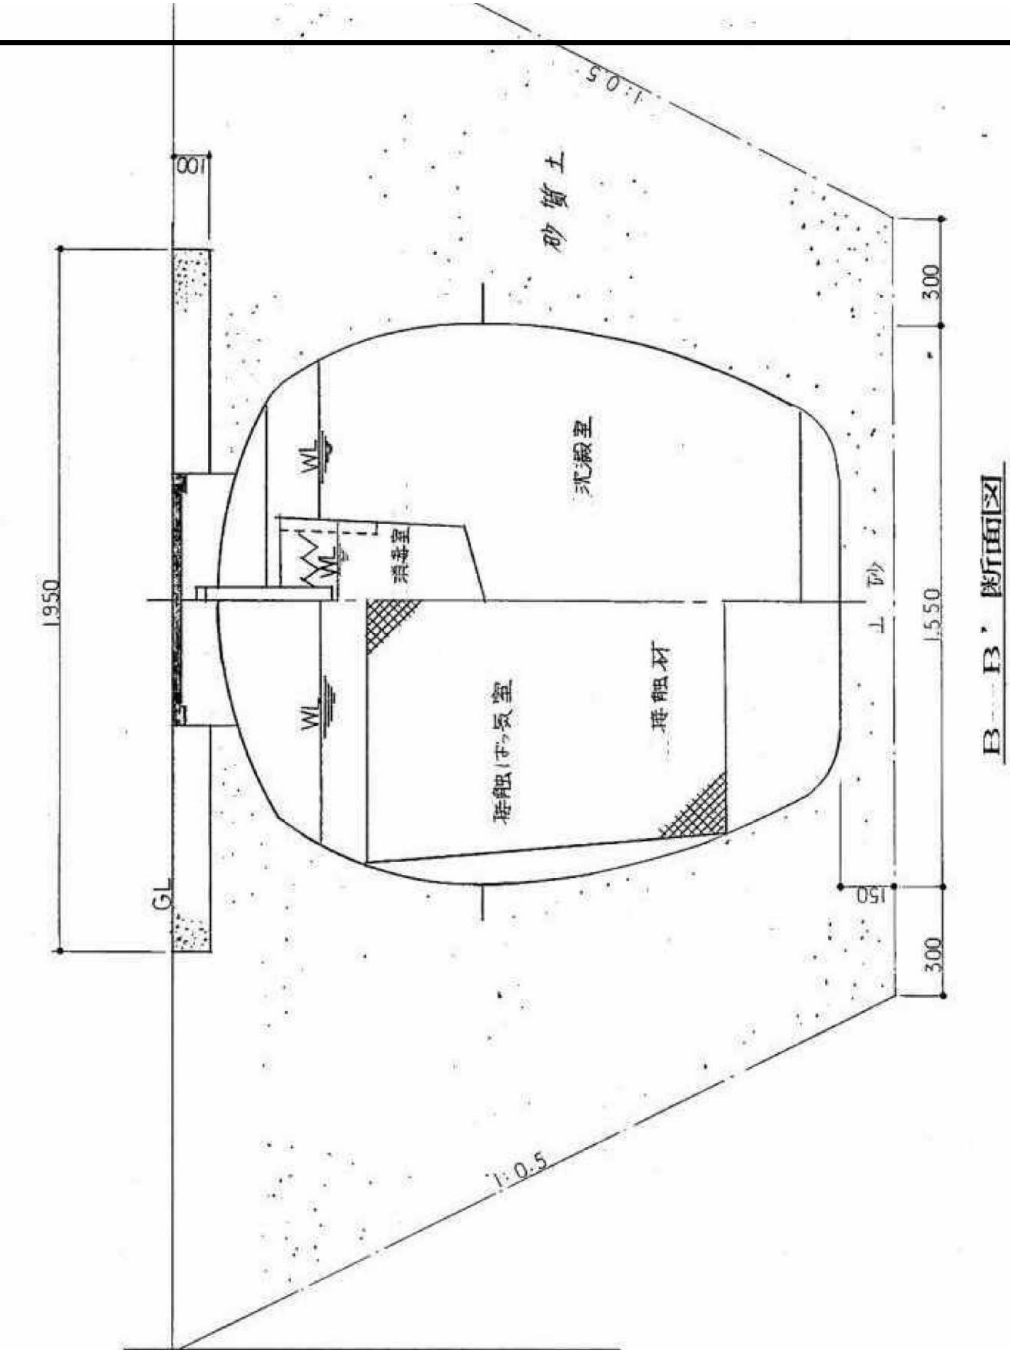

B-B 断面図

| 仕様 45人    |          |          |
|-----------|----------|----------|
| 項目        | 必要容量     | 設計容量     |
| 総容量       | 6.350 m³ | 6.557 m³ |
| 汚泥分離室     | 4.350    | 4.353    |
| 汚濁分離室     | 1.250    | 1.307    |
| 集泥室       | 0.588    | 0.600    |
| 消毒室       | 0.700    | 0.841    |
| 消毒室       | 0.050    | 0.056    |
| モーター出力(W) | 150 w    |          |
| 口 径       | 13φ      |          |
| 吐出流量(L/s) | 100 秒    |          |

図中記載の機器、配管等は特記無き限り全て撤去すること