

雨水排水設備工構造図（10）

現場打ち集水桝

集水桝-1～19 材料表

名称	規格	単位	数量																		
			1	2	3	4	5	6	7	8	9	10	11	12	13	14	15	16	17	18	19
基礎碎石	RC-40 t=150	m ²	10.0	10.0	10.0	10.0	10.0	10.0	10.0	10.0	10.0	10.0	10.0	10.0	10.0	10.0	10.0	—	8.1	8.1	—
	RC-40 t=200	m ²	—	—	—	—	—	—	—	—	—	—	—	—	—	—	—	10.0	—	—	14.4
コンクリート	18-8-25BB	m ³	4.6	5.0	5.0	4.6	5.0	4.6	4.6	4.6	4.6	5.0	4.6	4.6	5.0	5.0	4.6	7.2	3.8	3.8	9.8
同上型枠		m ²	68.0	74.0	74.0	68.0	74.0	68.0	68.0	68.0	68.0	74.0	68.0	68.0	74.0	74.0	68.0	80.6	59.6	59.6	102.2
ウレタン貼付蓋	□450用 ステンレス製 T-2	枚	—	—	—	—	—	—	—	—	—	—	—	—	—	—	—	—	—	—	—
	□600用 ステンレス製 T-2	枚	10	10	10	10	10	10	10	10	10	10	10	10	10	10	10	—	—	—	—
グレーチング蓋	□500用 ノンスリップ 細目 T-2	枚	—	—	—	—	—	—	—	—	—	—	—	—	—	—	—	10	10	10	—
	□500用 ノンスリップ 細目 T-14	枚	—	—	—	—	—	—	—	—	—	—	—	—	—	—	—	—	—	—	—
	□600用 ノンスリップ 細目 T-2	枚	—	—	—	—	—	—	—	—	—	—	—	—	—	—	—	—	—	—	—
	□600用 ノンスリップ 細目 T-14	枚	—	—	—	—	—	—	—	—	—	—	—	—	—	—	—	—	—	—	—
	□700用 ノンスリップ 細目 T-2	枚	—	—	—	—	—	—	—	—	—	—	—	—	—	—	—	—	—	—	10
足掛金物	W=300	個	—	—	—	—	—	—	—	—	—	—	—	—	—	—	—	30	—	—	30
基面整正		m ²	10.0	10.0	10.0	10.0	10.0	10.0	10.0	10.0	10.0	10.0	10.0	10.0	10.0	10.0	10.0	10.0	8.1	8.1	14.4

集水桝-20～37 材料表


名称	規格	単位	数量																	
			20	21	22	23	24	25	26	27	28	29	30	31	32	33	34	35	36	37
基礎碎石	RC-40 t=150	m ²	—	8.1	8.1	8.1	8.1	8.1	8.1	10.0	10.0	10.0	8.1	8.1	8.1	8.1	7.2	7.2	7.2	7.2
	RC-40 t=200	m ²	14.4	—	—	—	—	—	—	—	—	—	—	—	—	—	—	—	—	—
コンクリート	18-8-25BB	m ³	9.8	3.0	3.0	4.2	4.2	4.2	3.0	5.0	4.6	5.0	3.0	4.2	3.4	3.0	3.0	3.0	3.0	3.0
同上型枠		m ²	102.2	49.2	49.2	64.8	64.8	64.8	49.2	74.0	68.0	74.0	49.2	64.8	54.4	49.2	50.6	50.6	50.6	50.6
ウレタン貼付蓋	□450用 ステンレス製 T-2	枚	—	—	—	—	—	—	—	—	—	—	—	—	—	—	10	10	10	10
	□600用 ステンレス製 T-2	枚	—	—	—	—	—	—	—	—	—	—	—	—	—	—	—	—	—	—
グレーチング蓋	□500用 ノンスリップ 細目 T-2	枚	—	—	—	—	—	—	—	—	—	—	—	—	—	—	—	—	—	—
	□500用 ノンスリップ 細目 T-14	枚	—	10	10	10	10	10	10	—	—	—	10	10	10	10	—	—	—	—
	□600用 ノンスリップ 細目 T-2	枚	—	—	—	—	—	—	—	10	—	—	—	—	—	—	—	—	—	—
	□600用 ノンスリップ 細目 T-14	枚	—	—	—	—	—	—	—	—	10	10	—	—	—	—	—	—	—	—
	□700用 ノンスリップ 細目 T-2	枚	10	—	—	—	—	—	—	—	—	—	—	—	—	—	—	—	—	—
足掛金物	W=300	個	30	—	—	—	—	—	—	—	—	—	—	—	—	—	—	—	—	—
基面整正		m ²	14.4	8.1	8.1	8.1	8.1	8.1	8.1	10.0	10.0	10.0	8.1	8.1	8.1	8.1	7.2	7.2	7.2	7.2

※この図面はA 1 サイズを原寸とする。


工 事 名	令和7年度建整ス振補継第1号 海浜公園内陸上競技場改修工事		
施工箇所名	津市末広町 地内		
図面の種類	雨水排水設備工構造図（10）		
縮 尺	—	図面番号	41 / 133
事業所名	津市 建設部 建設整備課		

雨水排水設備工構造図（11）


プレキャストマンホール-1
S=1:20

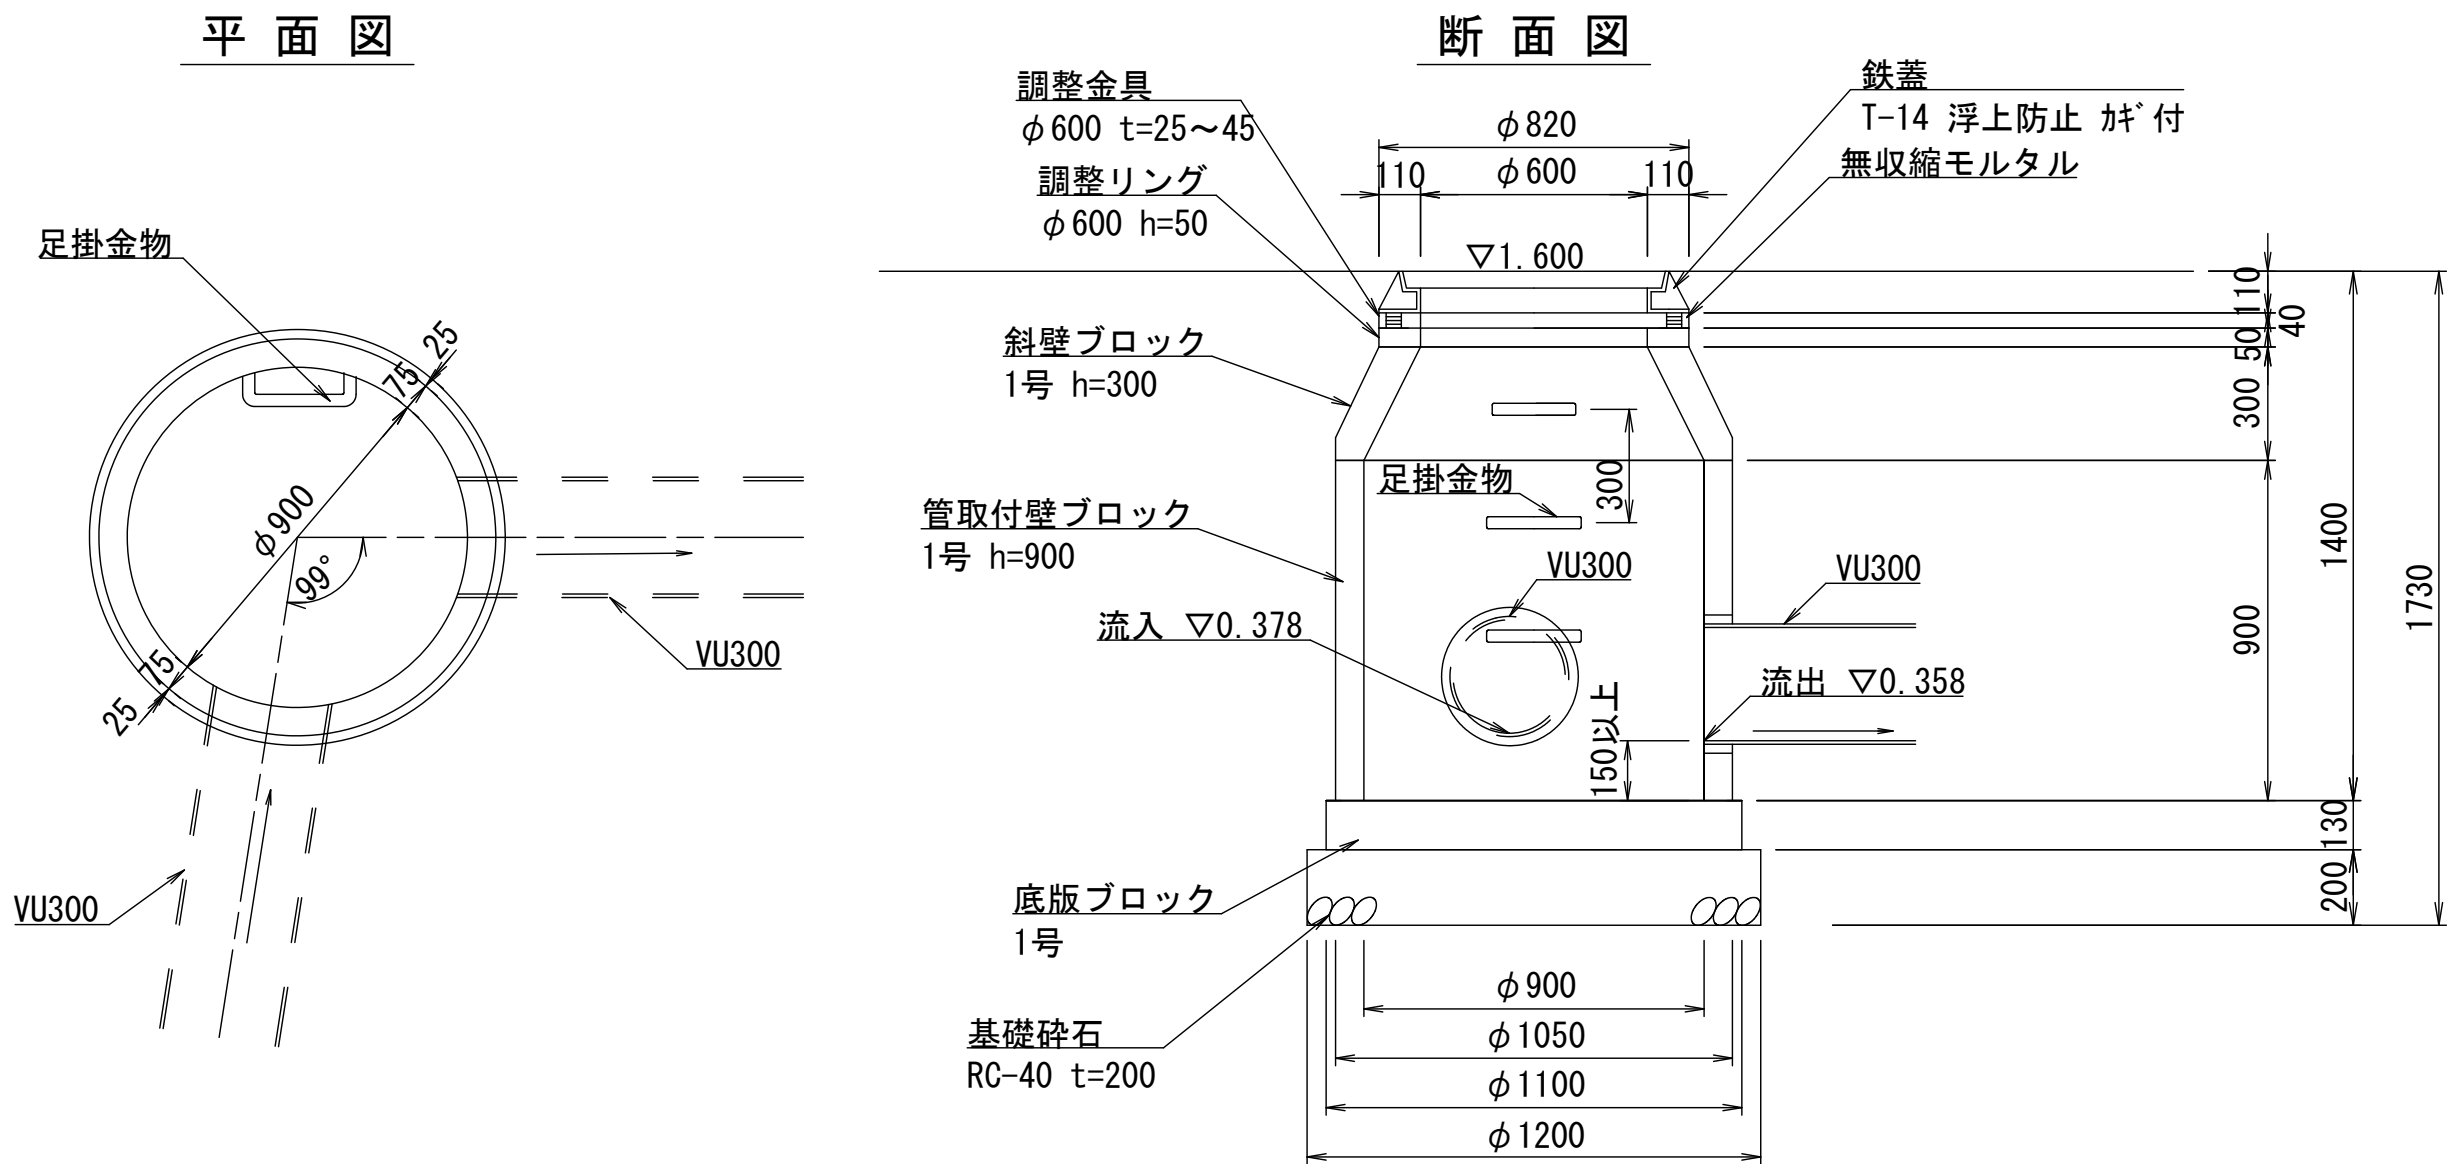

プレキャストマンホール-2
S=1:20

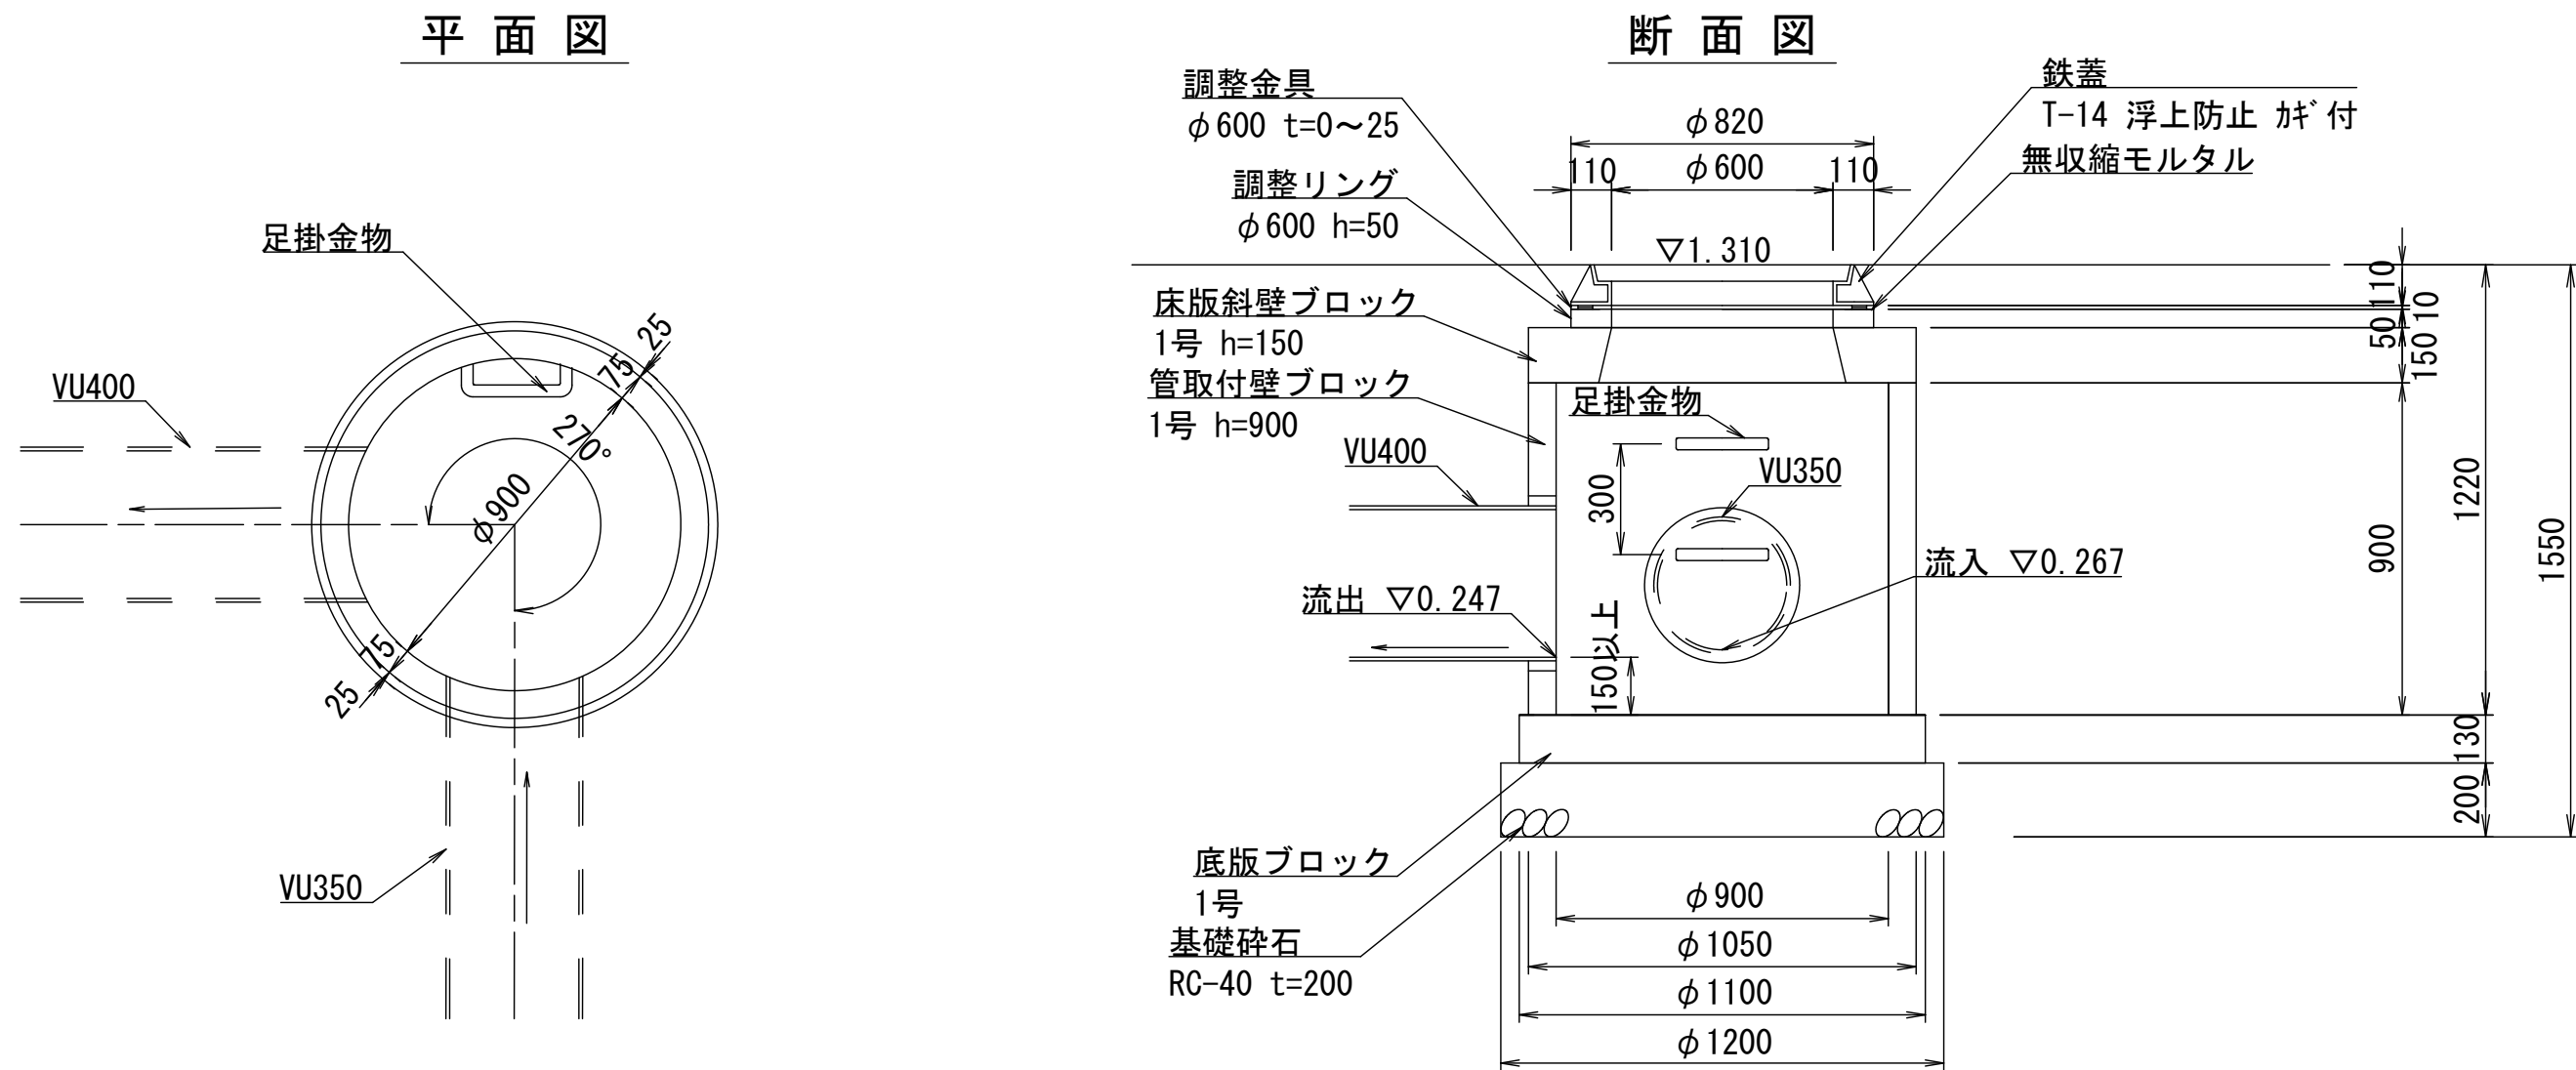

プレキャストマンホール-3
S=1:20

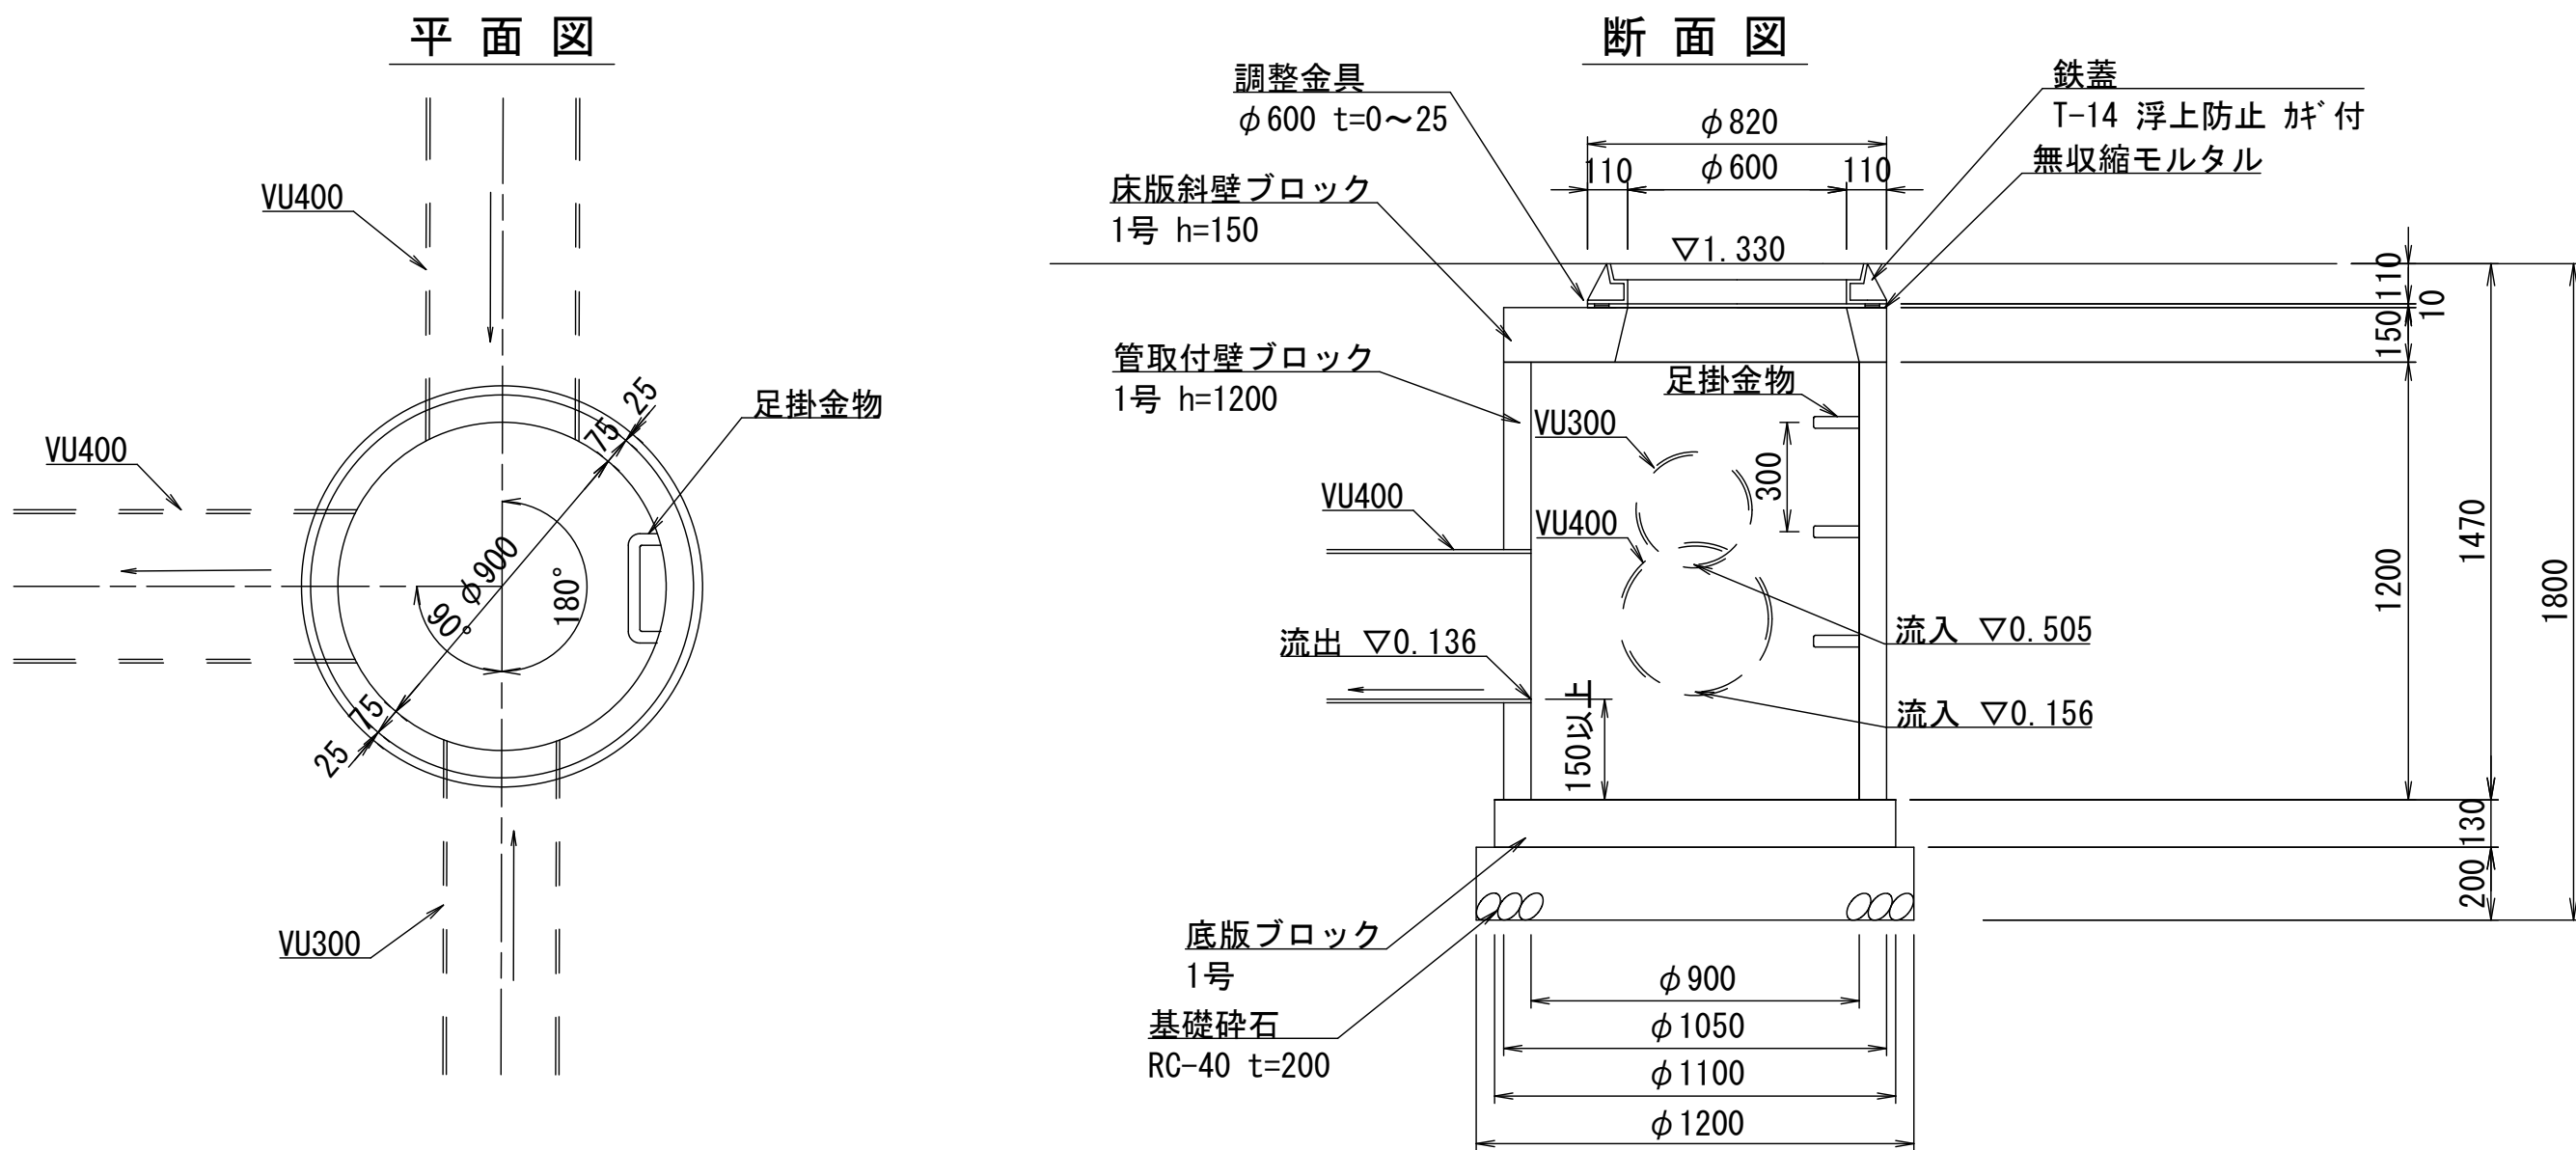


プレキャストマンホール-1、2、3 材料表			10箇所当り		
名称	規格	単位	1	数量	3
基礎砕石	RC-40 t=200	m ²	11.31	11.31	11.31
管取付壁ブロック (底版付)	1号 h=900	個	10	10	—
	1号 h=1200	個	—	—	10
斜壁ブロック	1号 h=300	個	10	—	—
床版斜壁ブロック	1号 h=150	個	—	10	10
調整リング	φ 600 h=50	個	10	10	—
調整金具	φ 600 t=0~25	個	—	10	10
	φ 600 t=25~45	個	10	—	—
無収縮モルタル		袋	10.00	2.50	2.50
鉄蓋	T-14 浮上防止 ｶｷﾞ 付	枚	10	10	10
削孔	VU管 φ 300	箇所	10	—	10
	VU管 φ 350	箇所	—	10	—
	VU管 φ 400	箇所	—	—	10
基面整正		m ²	11.31	11.31	11.31

※この図面はA 1サイズを原寸とする。


工 事 名	令和7年度建整ス振補継第1号 海浜公園内陸上競技場改修工事		
施工箇所名	津市末広町 地内		
図面の種類	雨水排水設備工構造図（9）		
縮 尺	S=1:20	図面番号	42 / 133
事業所名	津市 建設部 建設整備課		

雨水排水設備工構造図 (12)


フ° レキャストマンホール-4
S=1:20

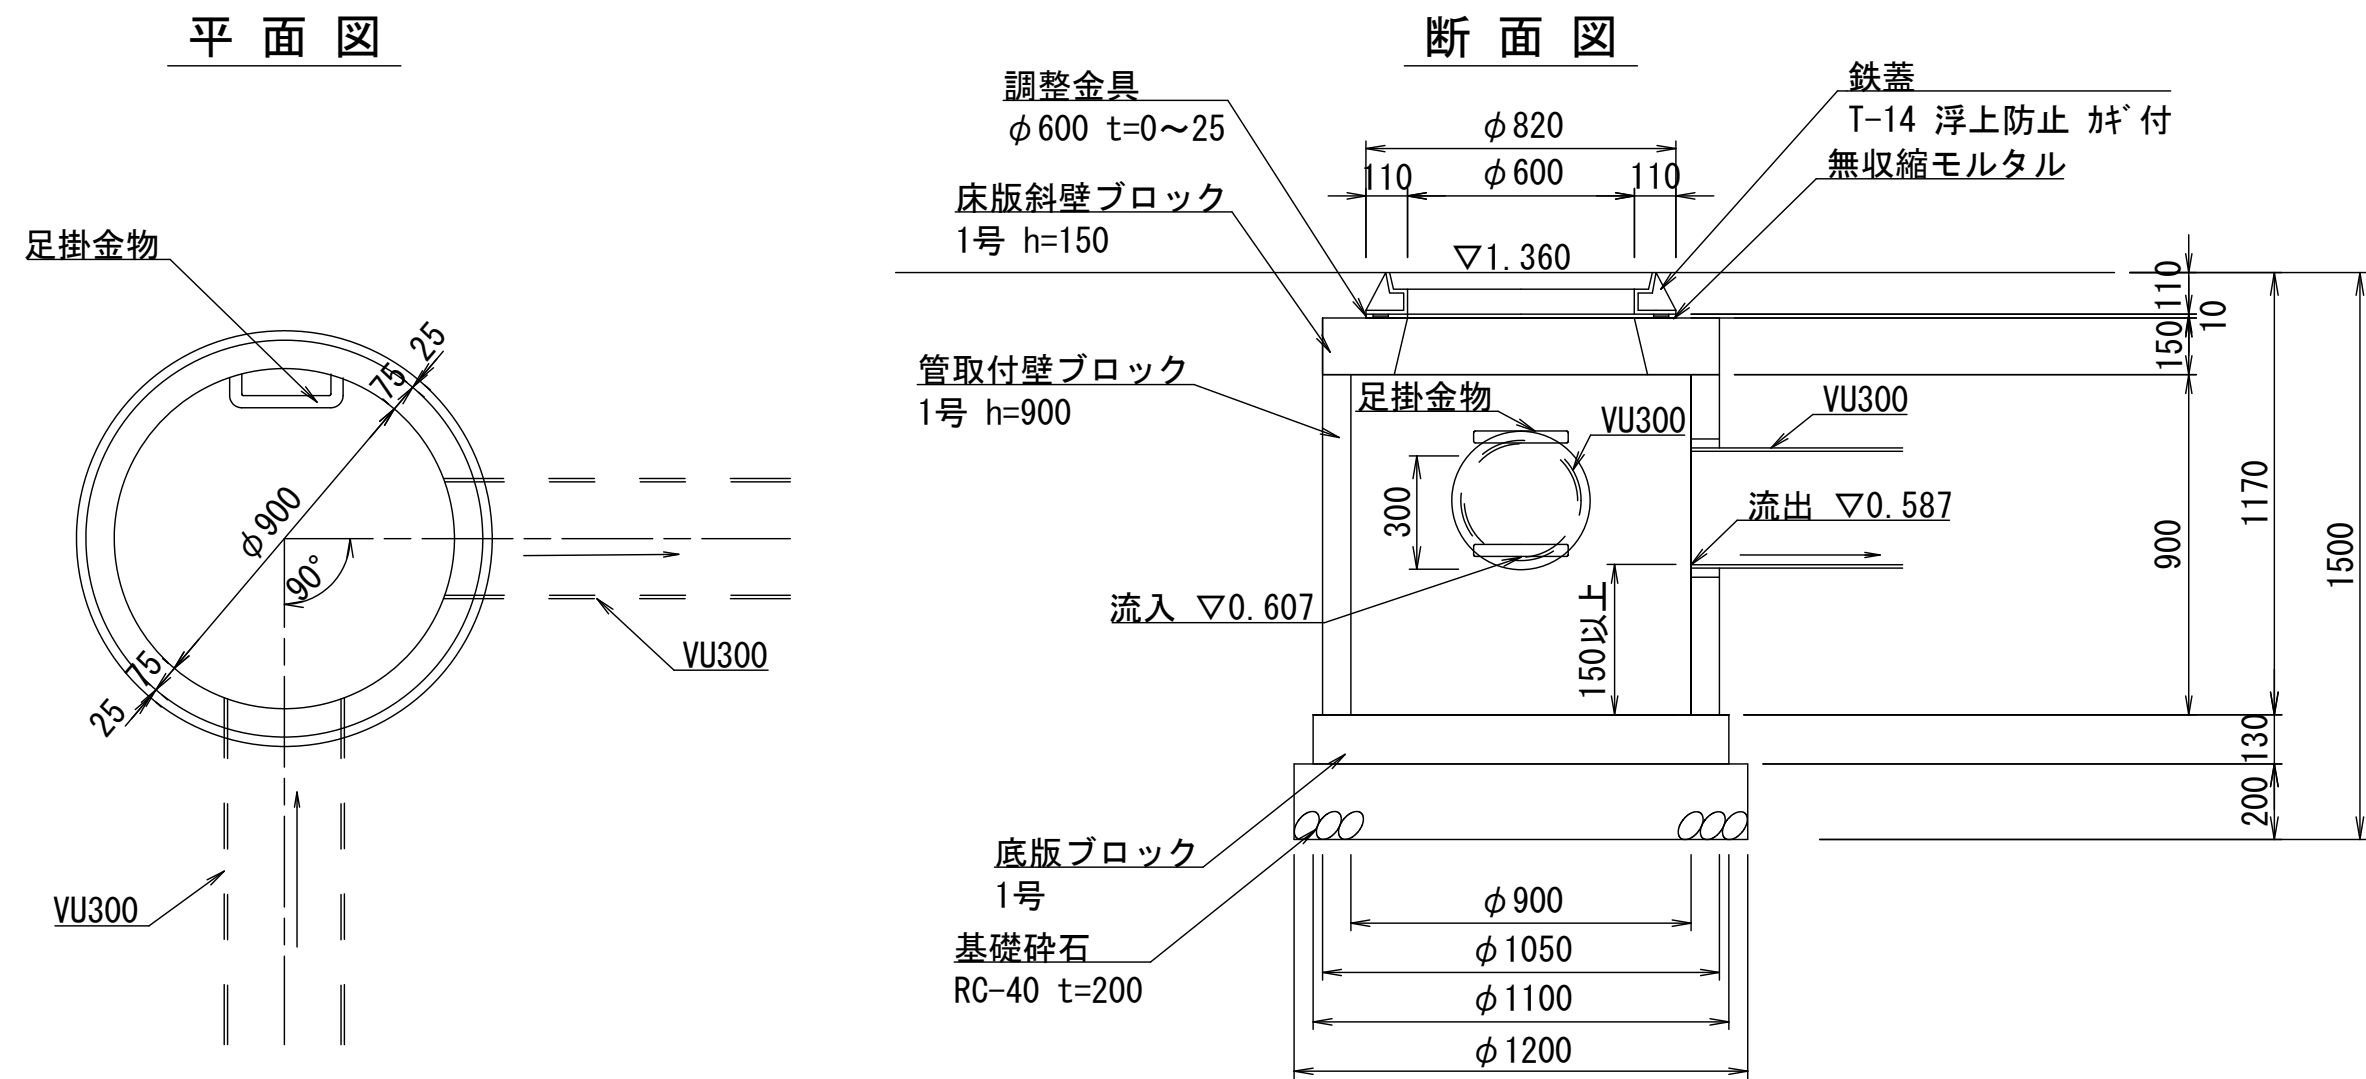

フ° レキャストマンホール-5
S=1:20

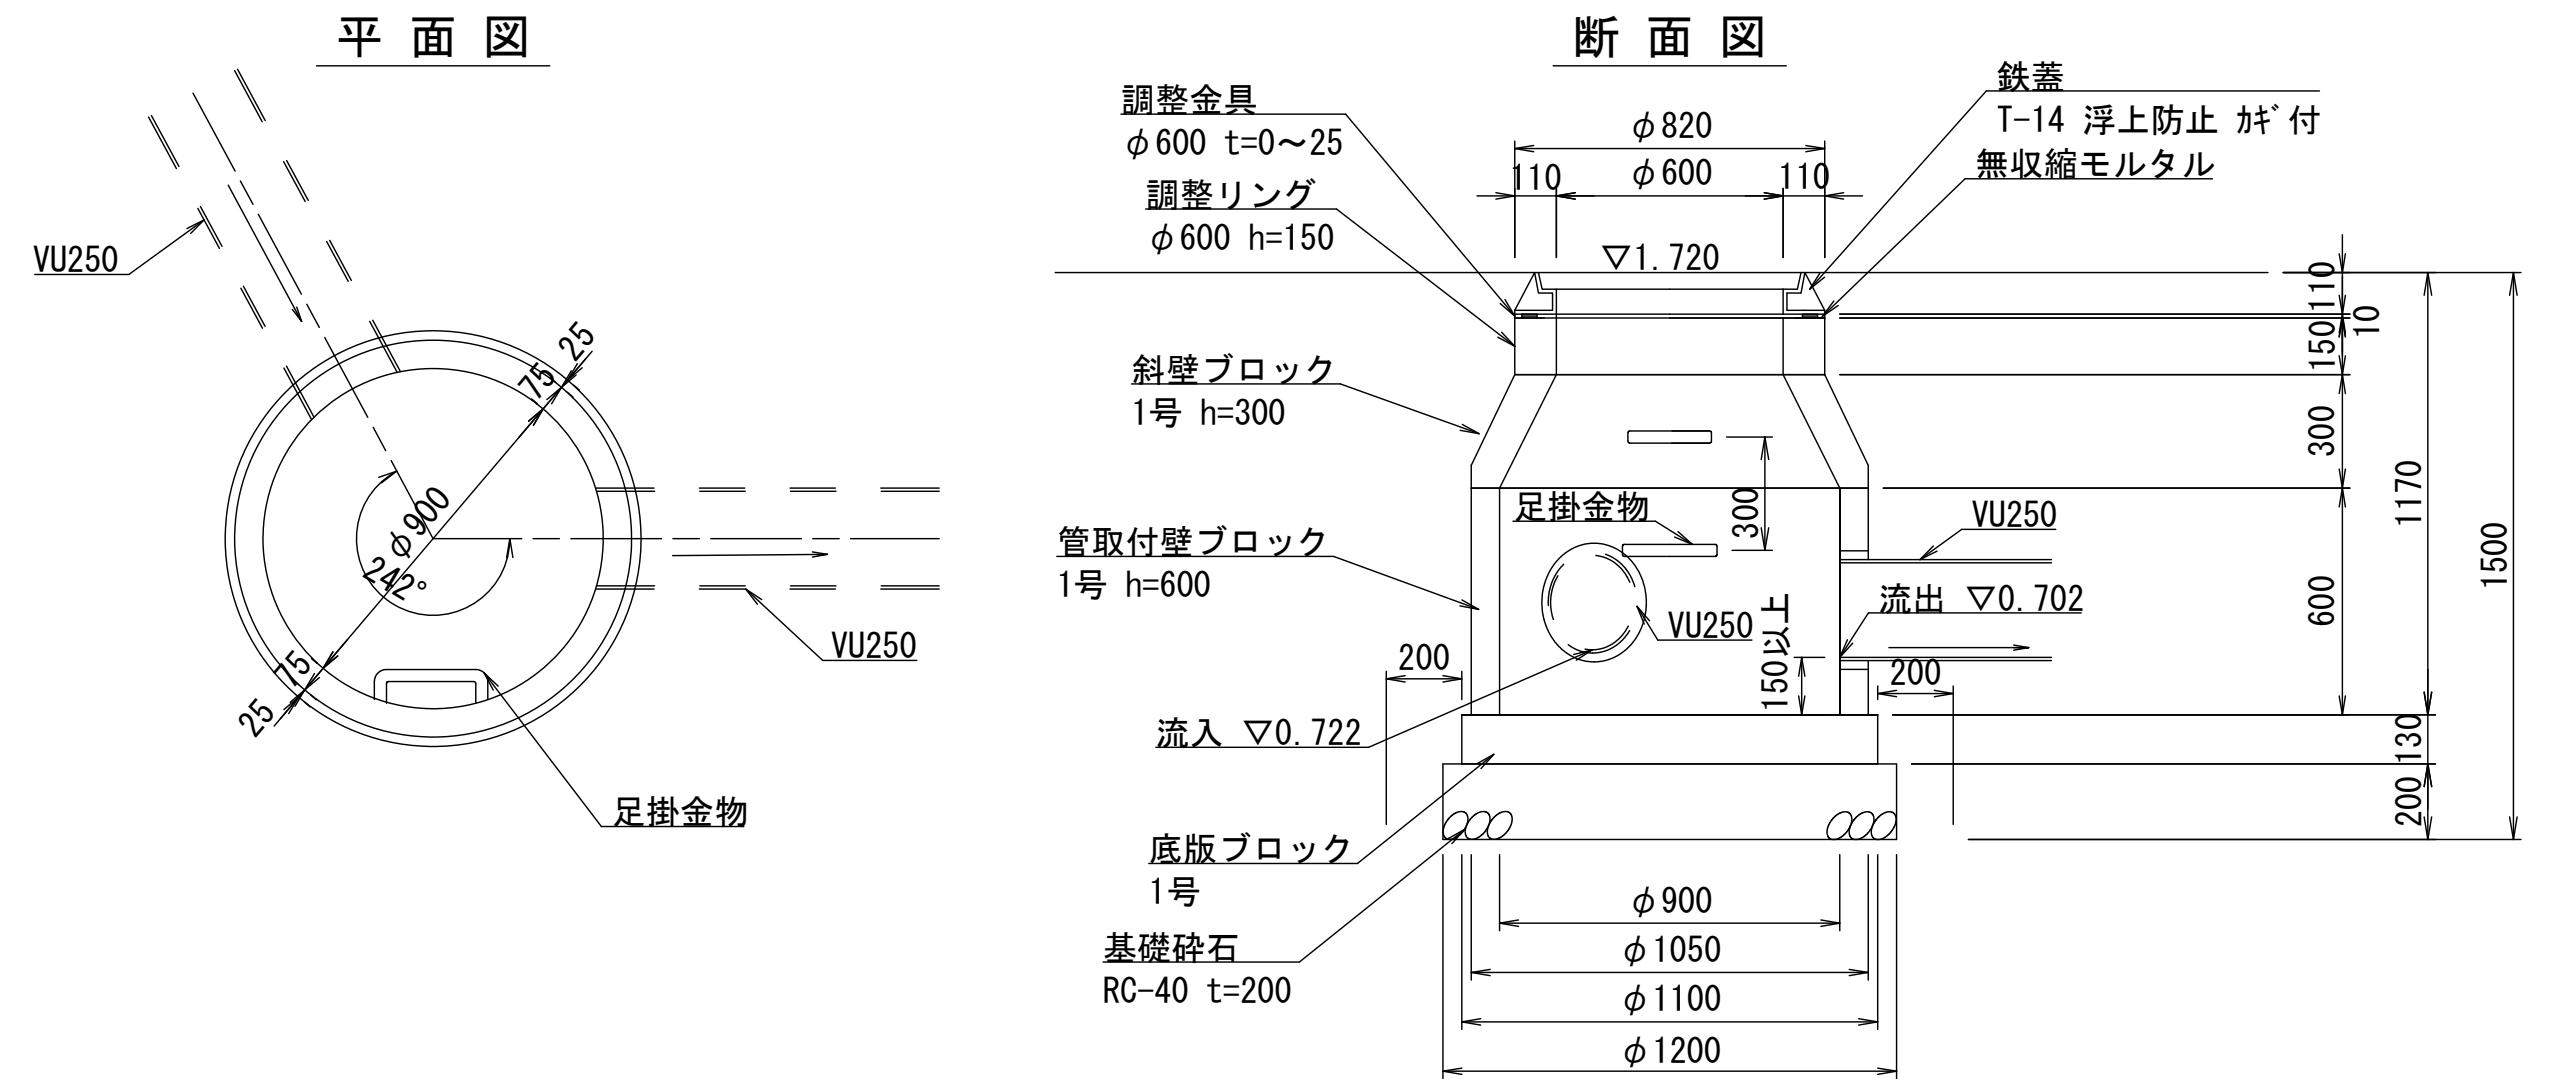

フ° レキヤストマンホール-6
S=1:20

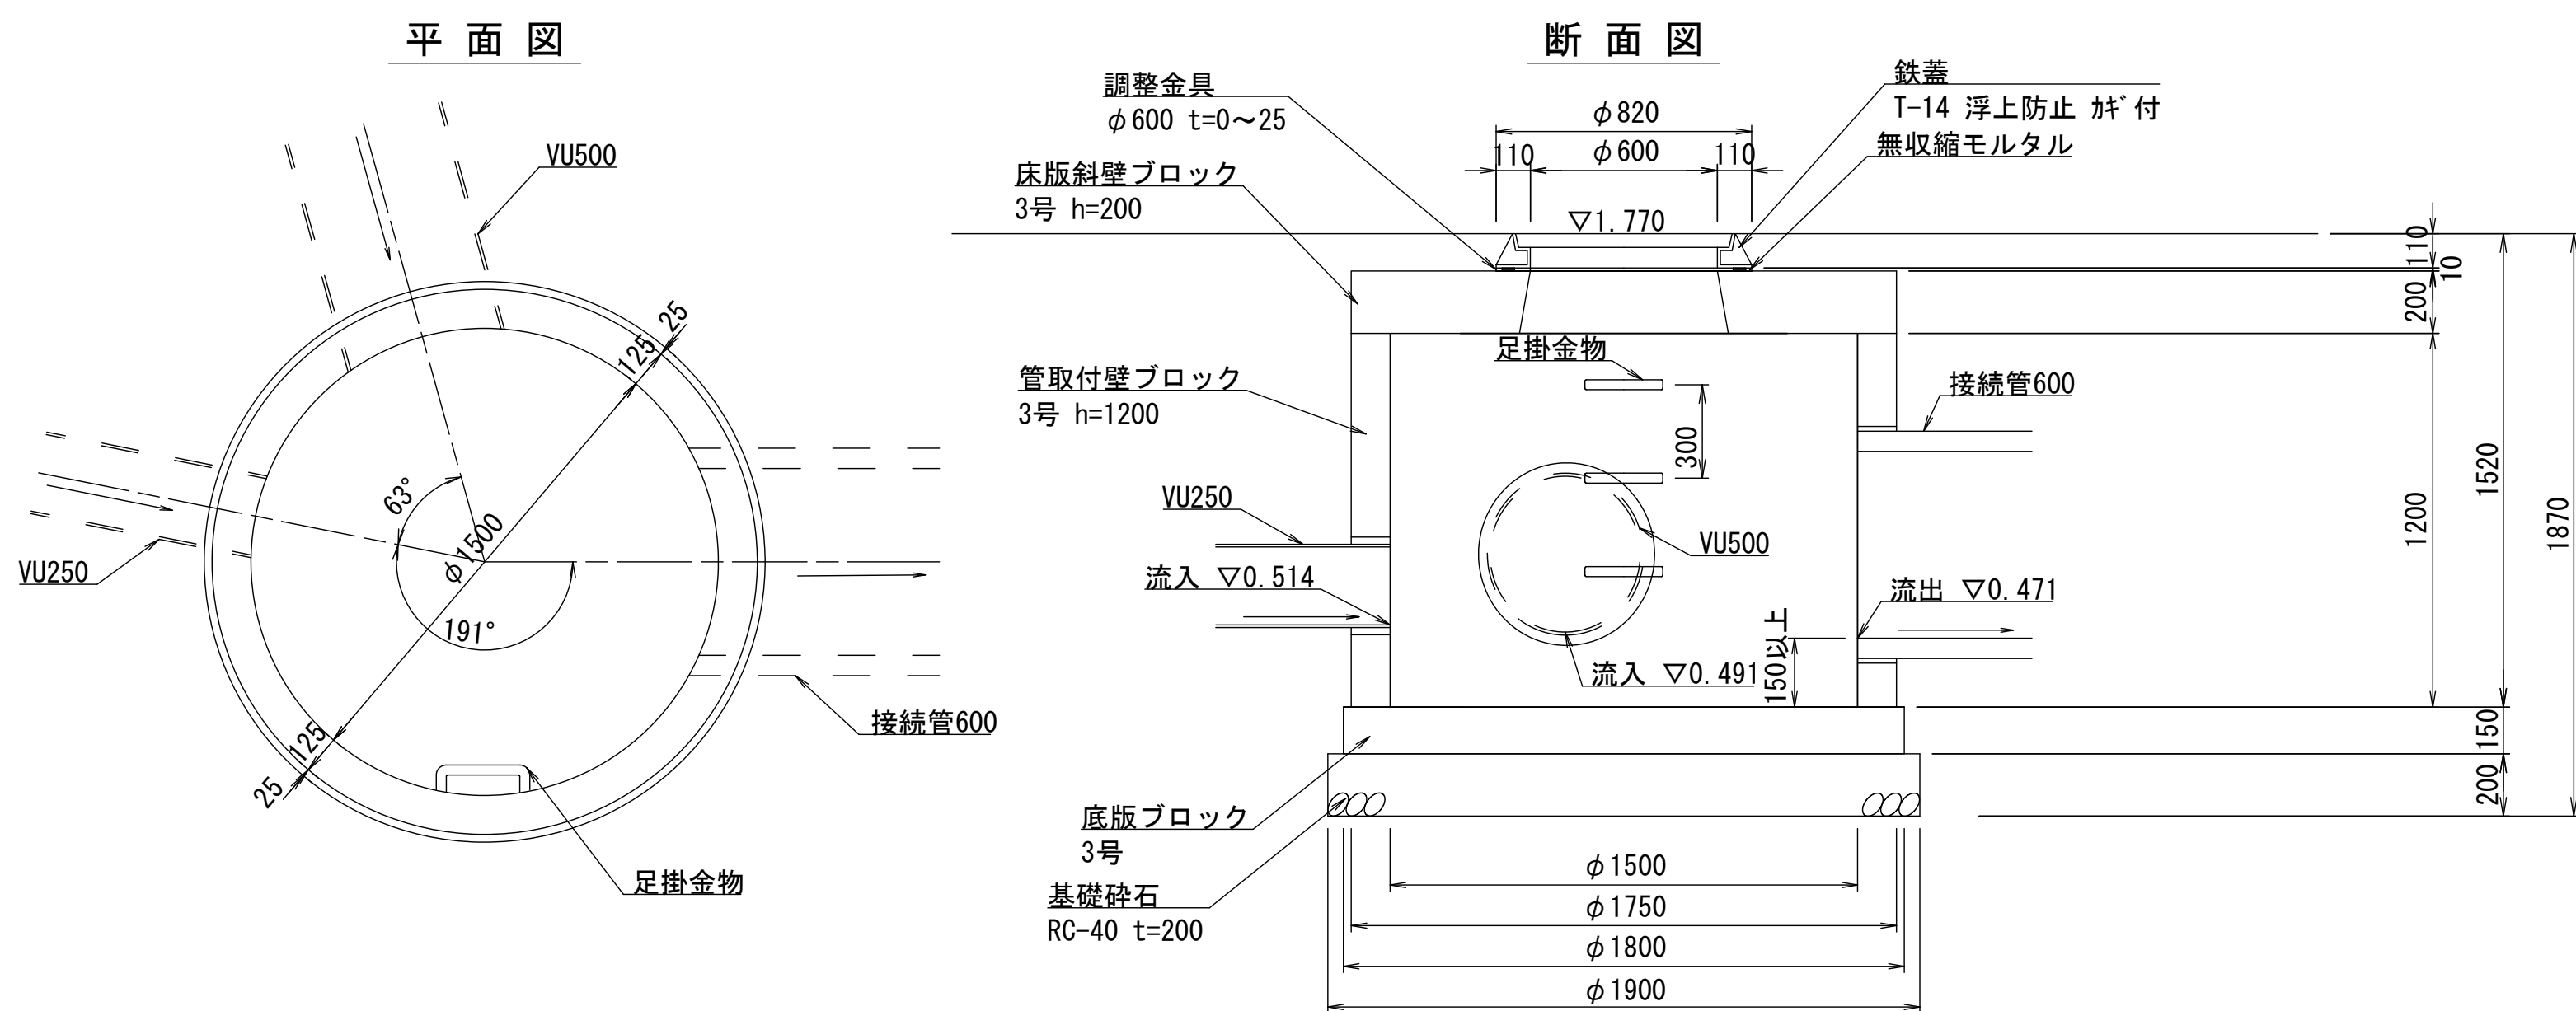

フ°レキャストマンホール-4、5、6 材料表

10箇所当り


名称	規格	単位	数量		
			4	5	6
基礎碎石	RC-40 t=200	m ²	11. 31	11. 31	28. 35
底板ブロック	1号	個	—	—	—
	3号	個	—	—	10
管取付壁ブロック	1号(底板付) h=600	個	—	10	—
	1号(底板付) h=900	個	10	—	—
	3号 h=1200	個	—	—	10
斜壁ブロック	1号 h=300	個	—	10	—
床版斜壁ブロック	1号 h=150	個	10	—	—
	3号 h=200	個	—	—	10
調整リング	φ 600 h=150	個	—	10	—
調整金具	φ 600 t=0～25	個	10	10	10
無収縮モルタル		袋	2. 50	2. 50	2. 50
鉄蓋	T-14 浮上防止 板付	枚	10	10	10
削孔	VU管 φ 250	箇所	—	10	10
	VU管 φ 300	箇所	10	—	—
	VU管 φ 500	箇所	—	—	10
基面整正		m ²	11. 31	11. 31	28. 35

※この図面はA 1 サイズを原寸とする。


工 事 名	令和7年度建整5振補継第1号 海浜公園内陸上競技場改修工事		
施工箇所名	津市末広町 地内		
図面の種類	雨水排水設備工構造図 (10)		
縮 尺	S=1:20	図面番号	43 / 133
事業所名	津市 建設部 建設整備課		

雨水排水設備工構造図（13）


プレキャストマンホール-7
S=1:20

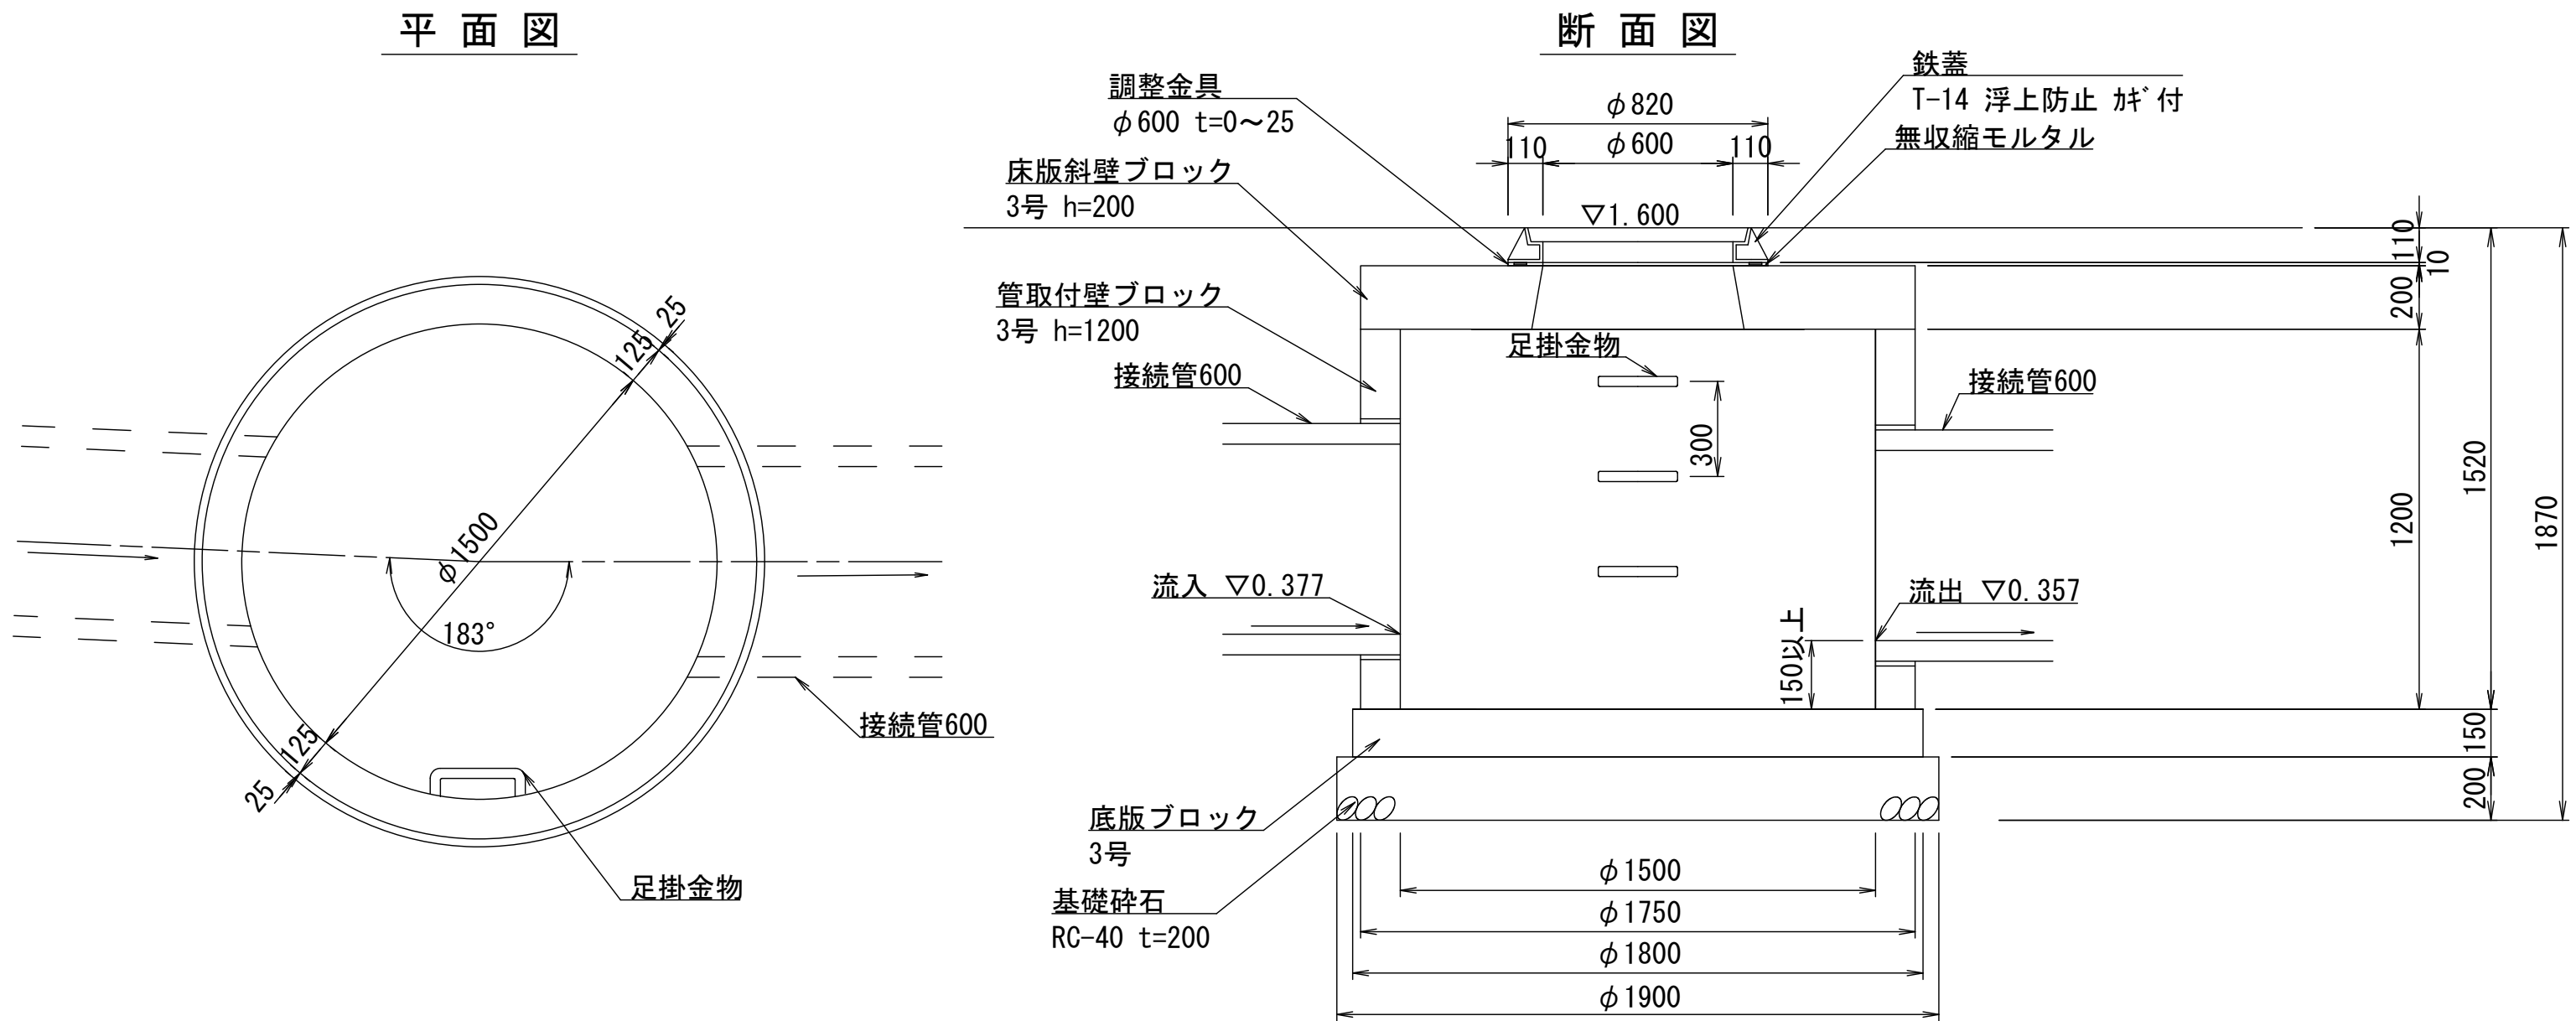

プレキャストマンホール-9
S=1:20

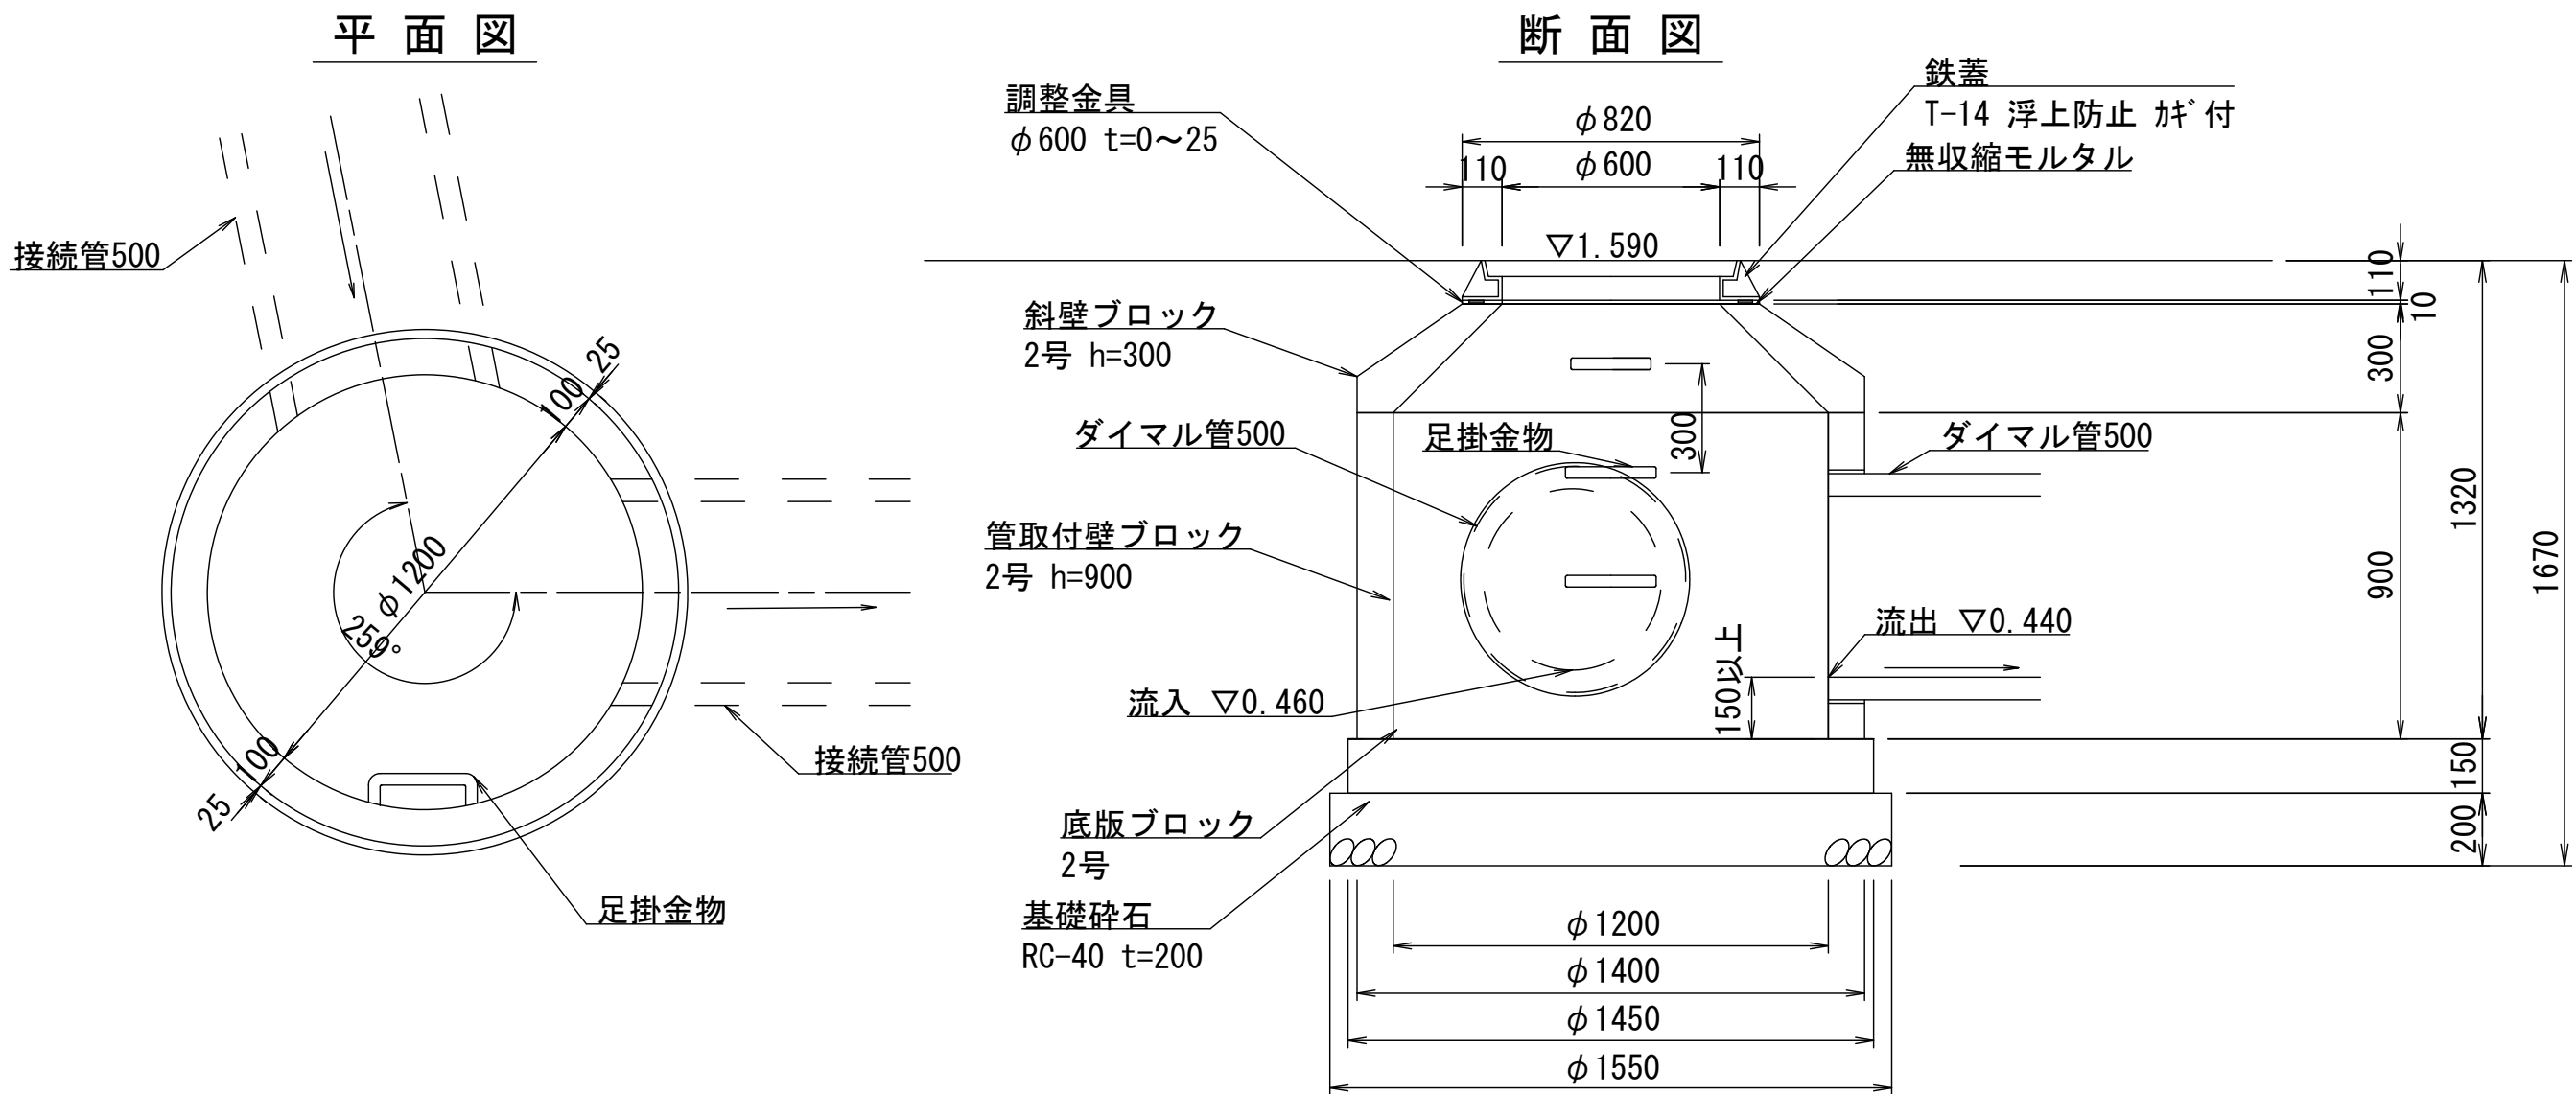

プレキャストマンホール-8
S=1:20

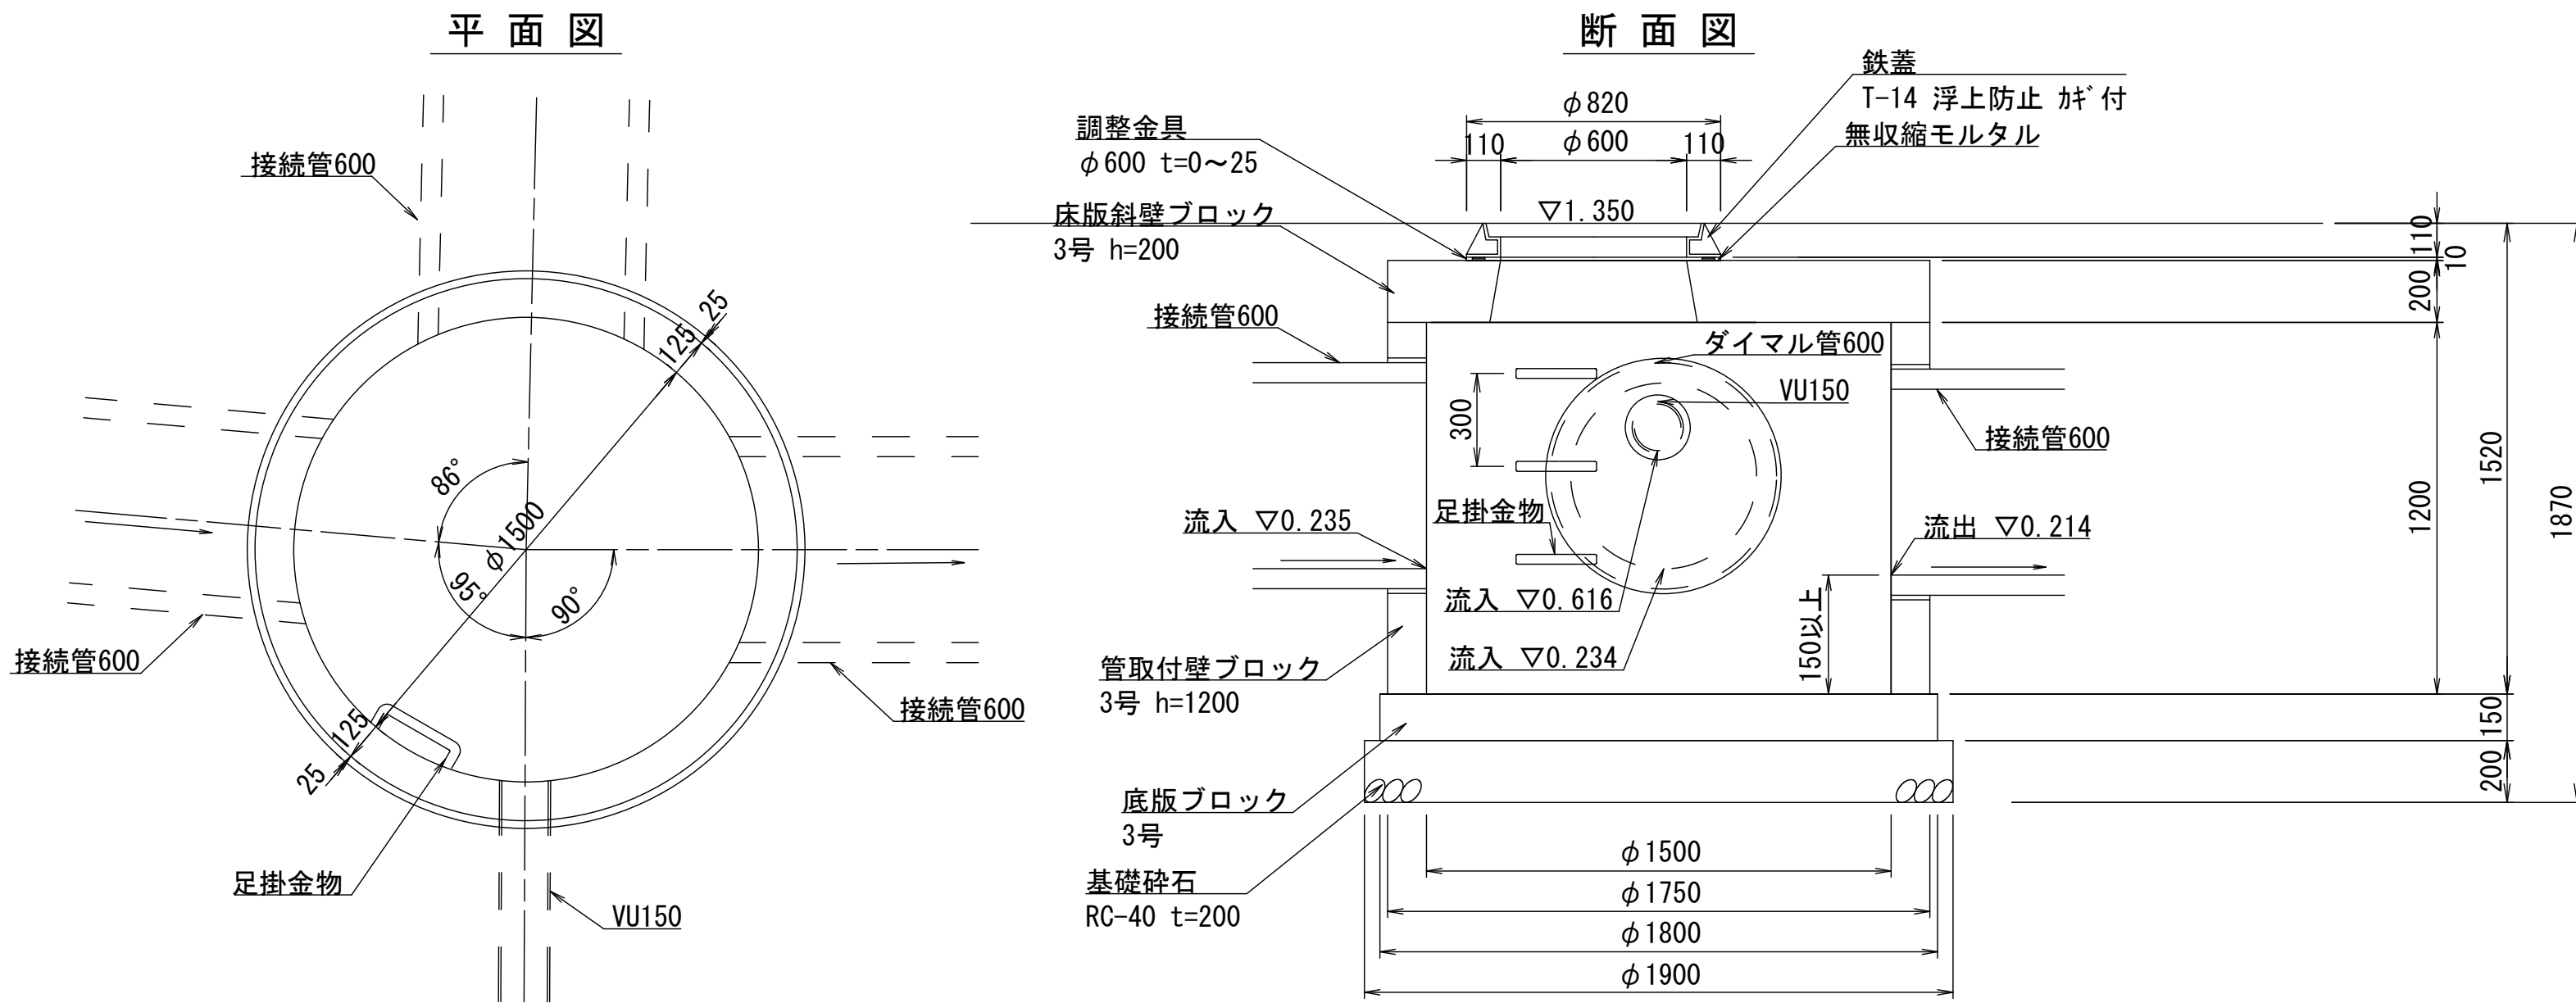

プレキャストマンホール-7、8、9 材料表

10箇所当り


名称	規格	単位	数量		
			7	8	9
基礎碎石	RC-40 t=200	m ²	28.35	28.35	18.87
底版ブロック	2号	個	—	—	10
	3号	個	10	10	—
管取付壁ブロック	2号 h=900	個	—	—	10
	3号 h=1200	個	10	10	—
斜壁ブロック	2号 h=300	個	—	—	10
床版斜壁ブロック	3号 h=200	個	10	10	—
調整金具	φ600 t=0~25	個	10	10	10
無収縮モルタル		袋	2.50	2.50	2.50
鉄蓋	T-14 浮上防止 ｶｷﾞ 付	枚	10	10	10
削孔	VU管 φ150	箇所	—	10	—
	接続管 φ500	箇所	—	—	10
	接続管 φ600	箇所	10	20	—
基面整正		m ²	28.35	28.35	18.87

※この図面はA1サイズを原寸とする。

工 事 名	令和7年度建整ス振補継第1号 海浜公園内陸上競技場改修工事		
施工箇所名	津市末広町 地内		
図面の種類	雨水排水設備工構造図（11）		
縮 尺	S=1:20	図面番号	44 / 133
事業所名	津市 建設部 建設整備課		

雨水排水設備工構造図（14）

ﾌﾟﾚｷﾞｬｽﾄﾏﾝﾎｰﾙ-10
S=1:20

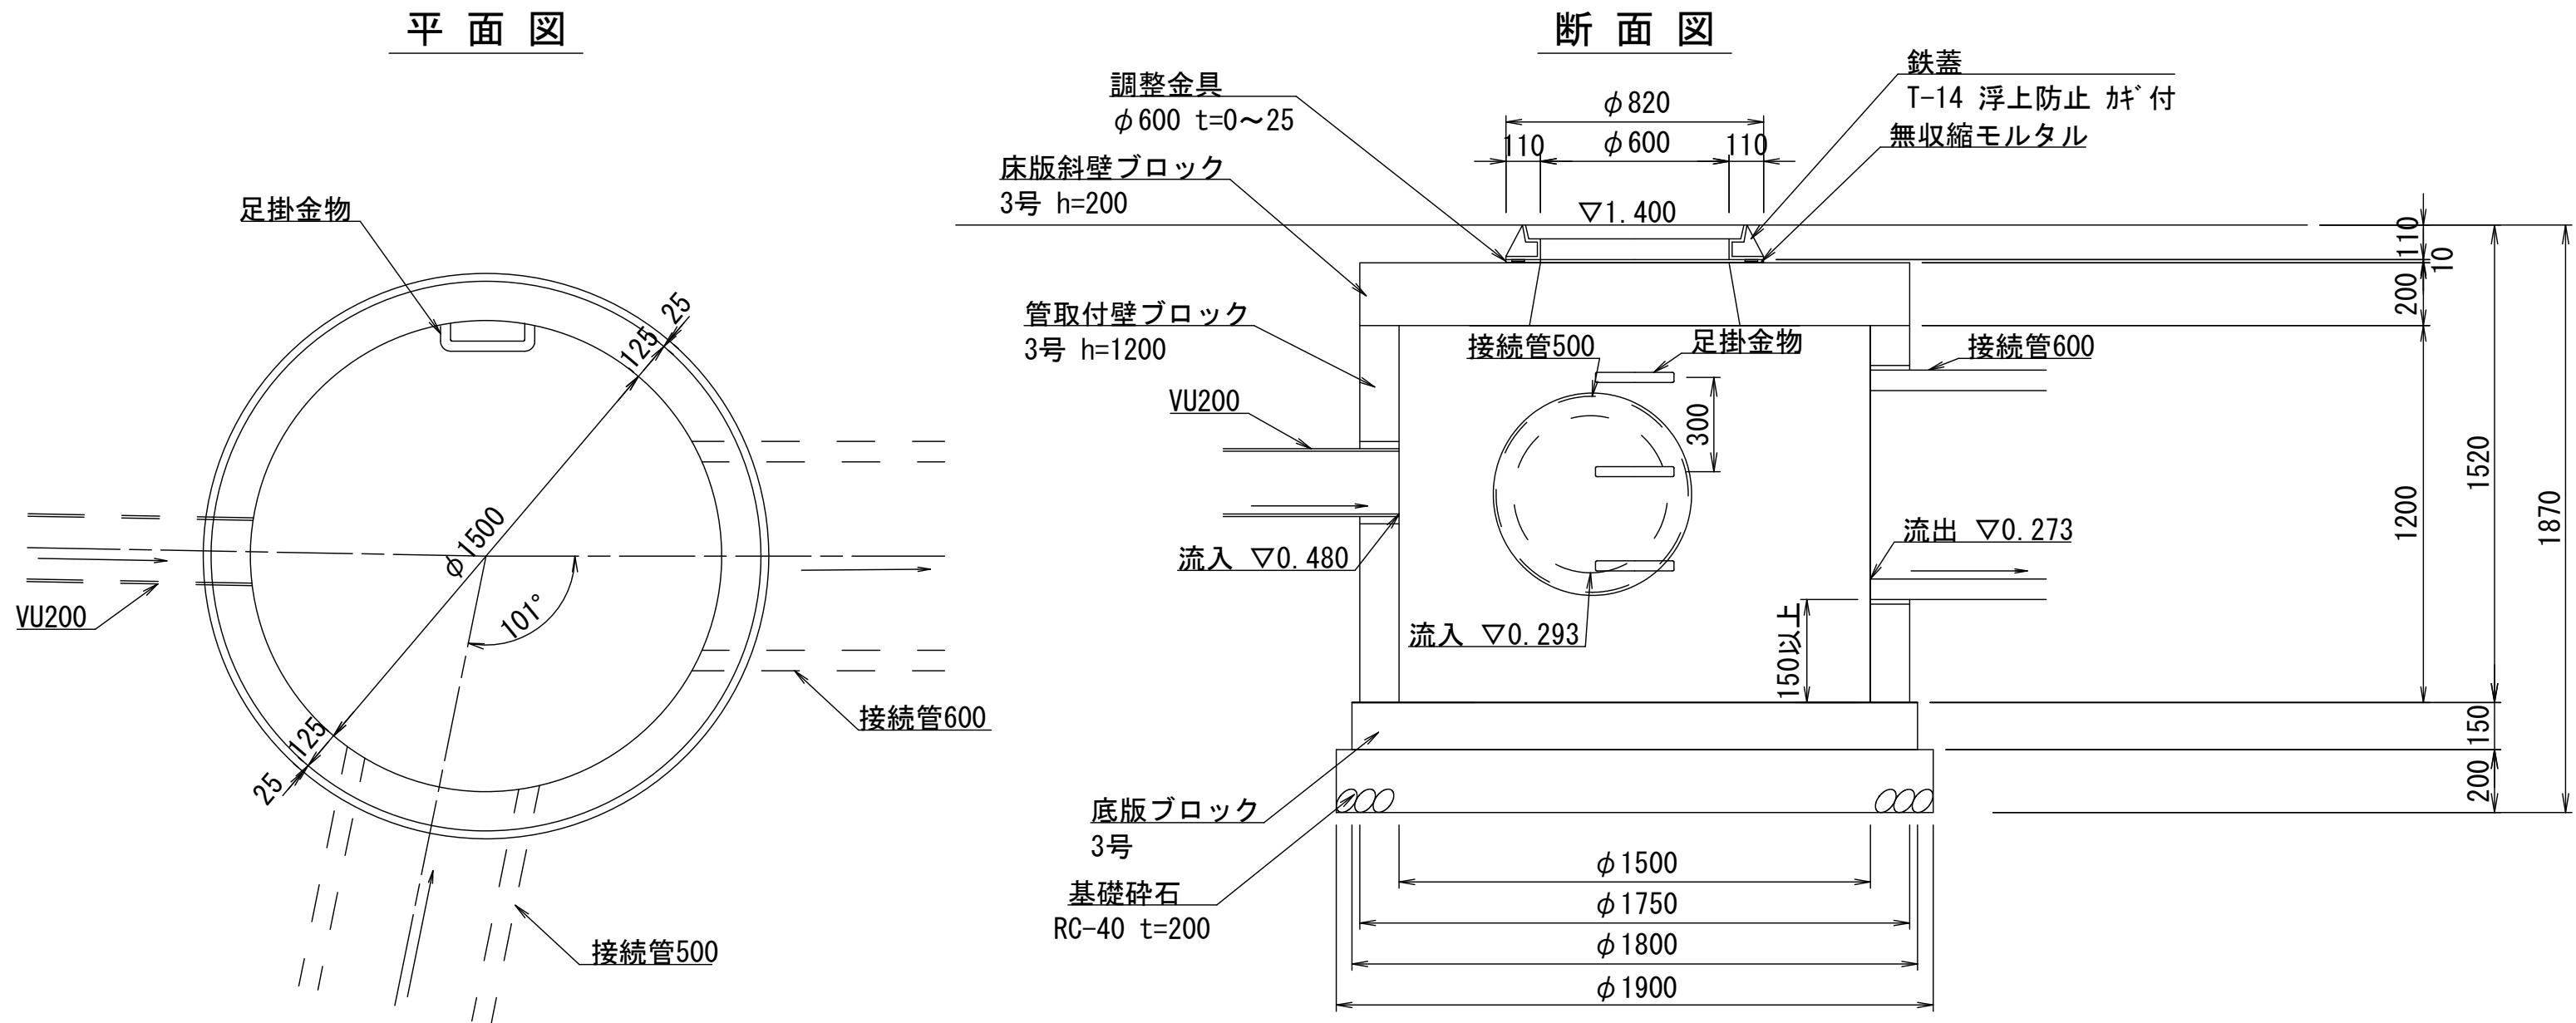



ﾌﾟﾚｷﾞｬｽﾄﾏﾝﾎｰﾙ-10 材料表			10箇所当り	
名称	規格	単位	数量	
基礎砕石	RC-40 t=200	m ²	28.35	10
底版ブロック	3号	個	10	10
管取付壁ブロック	3号 h=1200	個	10	10
床版斜壁ブロック	3号 h=200	個	10	10
調整金具	φ600 t=0～25	個	10	10
無収縮モルタル		袋	2.50	10
鉄蓋	T-14 浮上防止 ｶﾞﾂ 付	枚	10	10
削孔	VU管 φ200	箇所	10	10
	接続管 φ500	箇所	10	10
基面整正		m ²	28.35	10

※この図面はA 1サイズを原寸とする。

工 事 名	令和7年度建整ス振補継第1号 海浜公園内陸上競技場改修工事		
施工箇所名	津市末広町 地内		
図面の種類	雨水排水設備工構造図（12）		
縮 尺	S=1:20	図面番号	45 / 133
事業所名	津市 建設部 建設整備課		

電気設備平面図 (1)


凡 例	
●	引込柱
□	屋外キュービクル
■	フィールド用電灯盤
▢	フィールド用端子盤
■	ナイター点灯盤・警報盤
■	ナイター照明灯 (4箇所)
□	園路外灯
□	駐車場外灯
□	ハンドホール
---	地中埋設配管配線
---	隠ぺい配管配線
■	電灯盤 (建物工事)
■	動力盤 (建物工事)
■	電灯動力盤 (建物工事)
■	端子盤 (建物工事)
■	ブルボックス (建物工事)

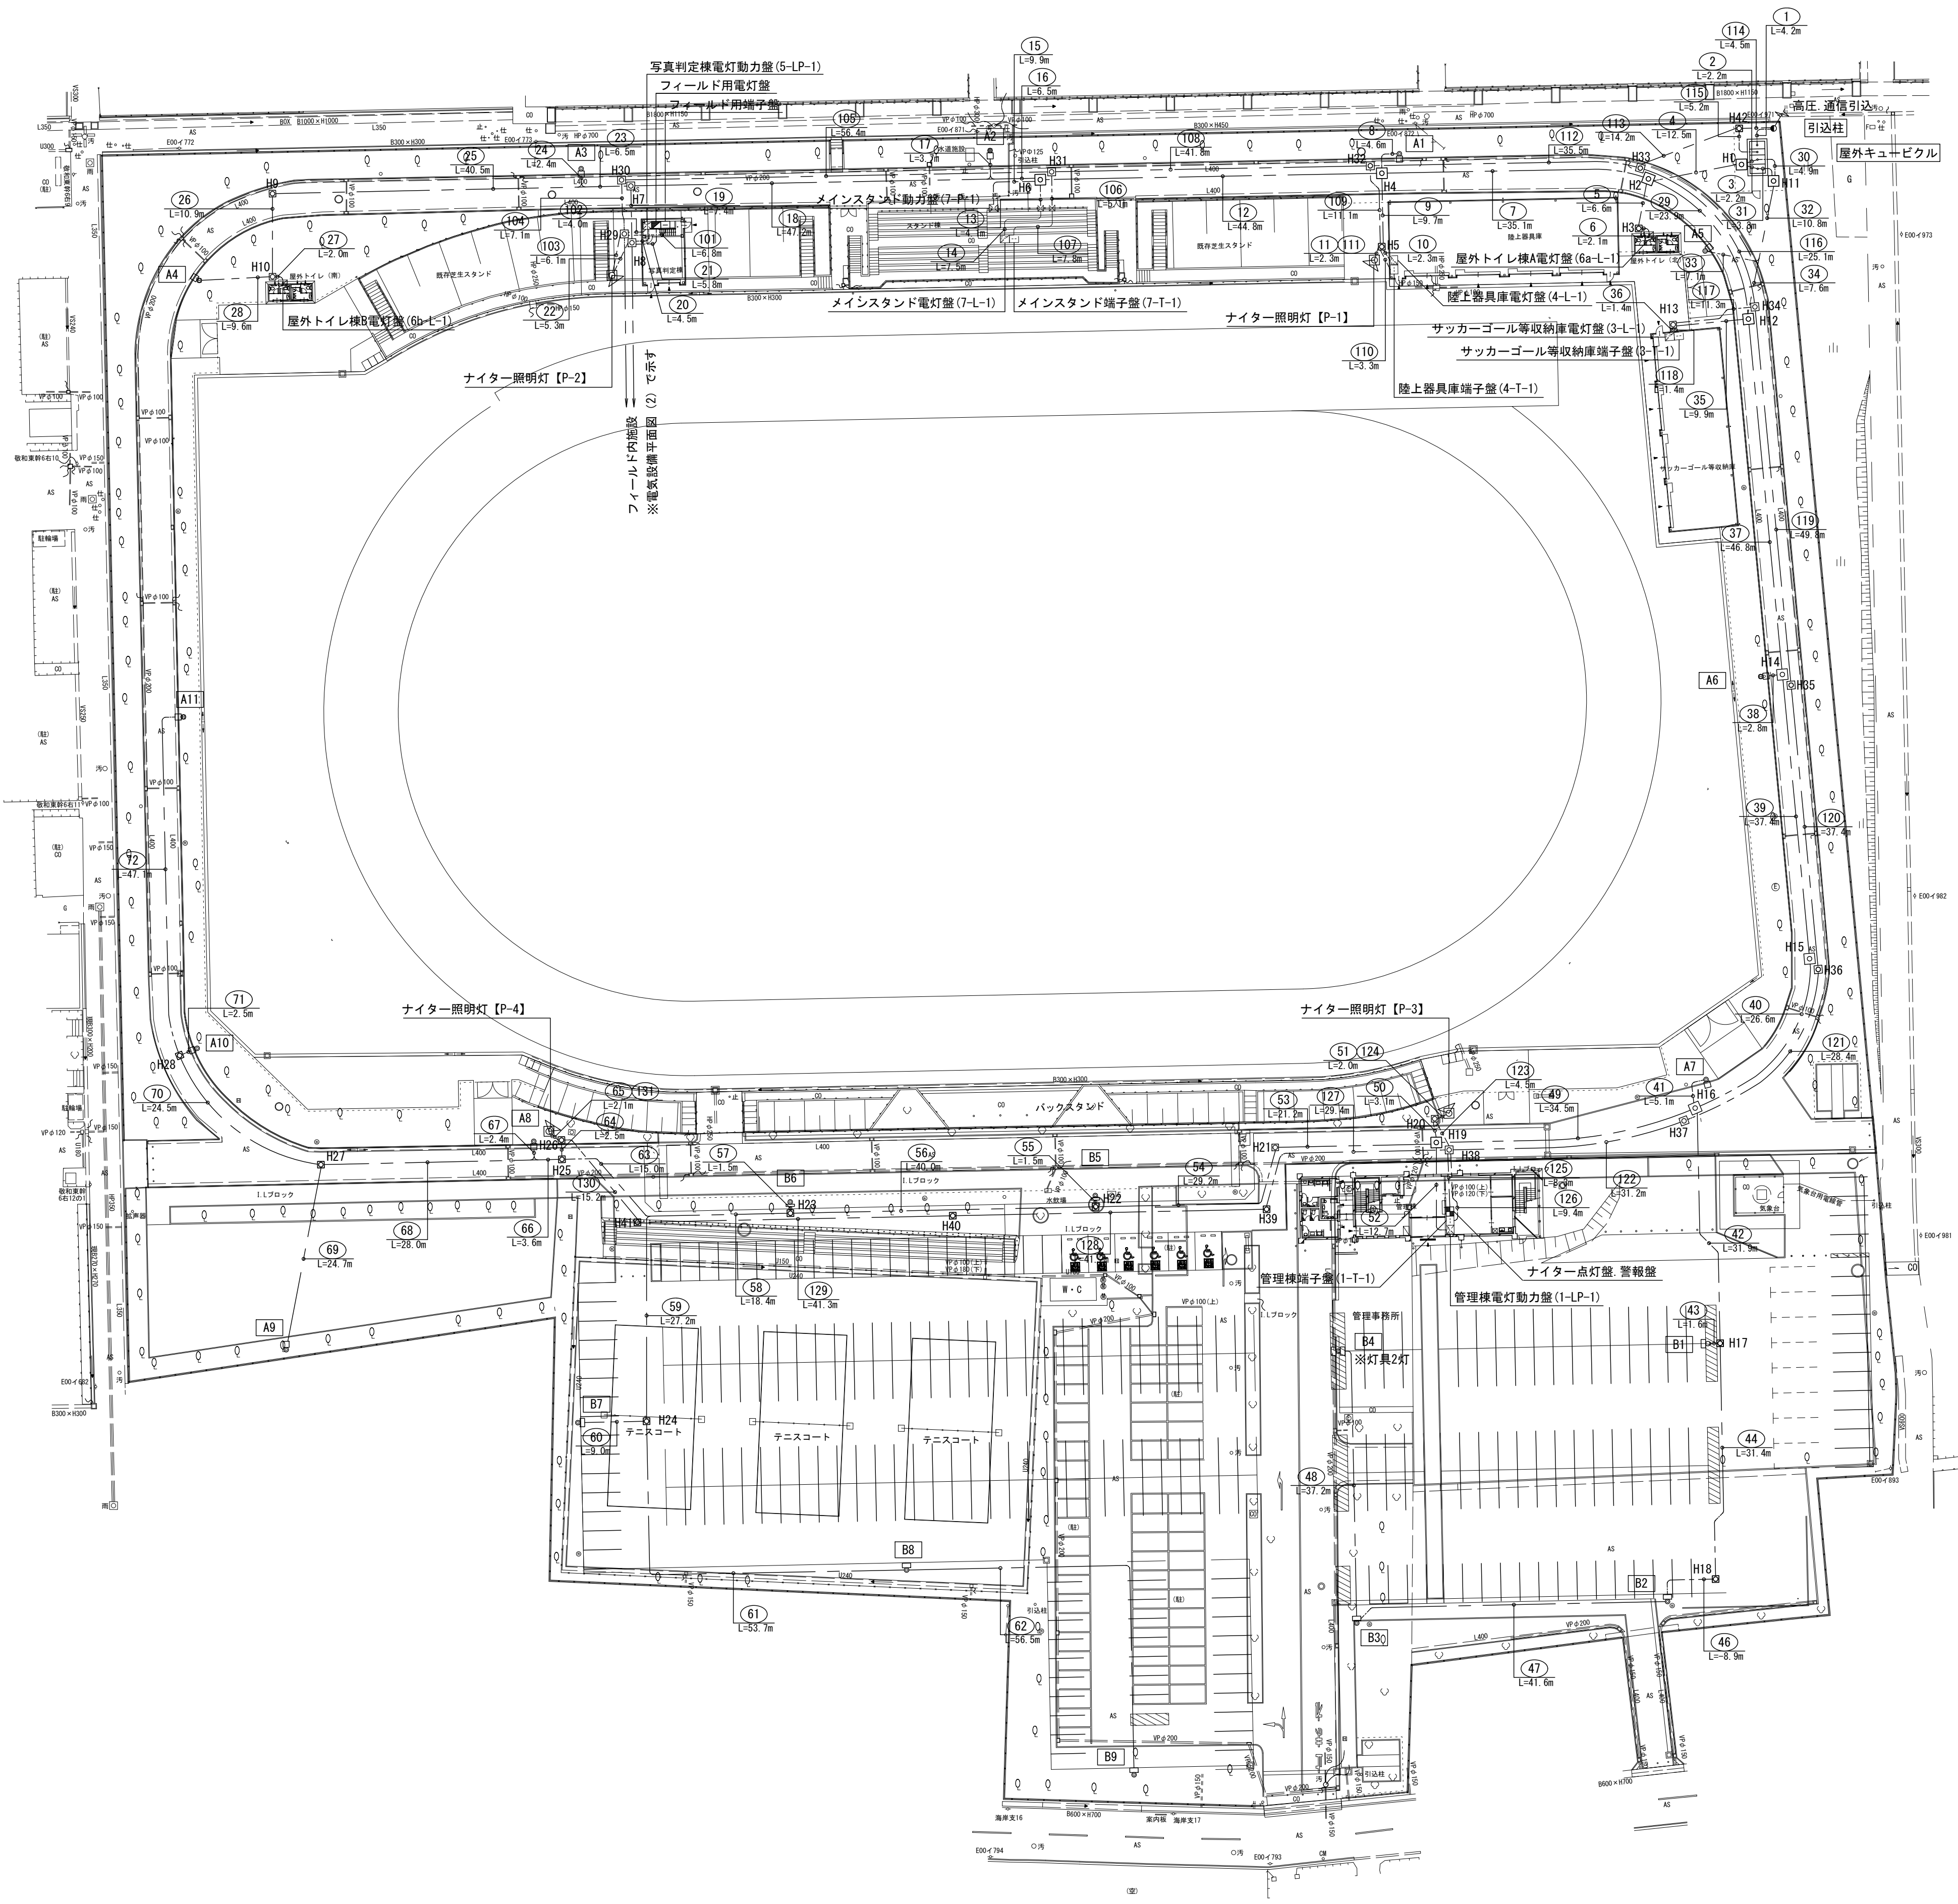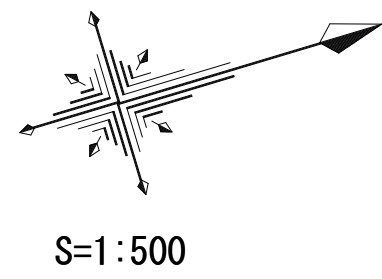

※「B4」は2灯の灯具をつける
※ナイター点灯盤・警報盤、フィールド用電灯盤、フィールド用端子盤詳細配置は、建築工事と調整し監督員に確認すること
※ナイター照明灯の施工は、既往バックスタンドの基礎等の配置を確認すること
また、建築工事にて施工する芝生スタンドや陸上器具庫の基礎構造等を確認し、適宜調整を行うこと


※この図面はA 1サイズを原寸とする。 世界測地系	
工 事 名	令和7年度建整ス振補継第1号 海浜公園内陸上競技場改修工事
施工箇所名	津市末広町 地内
図面の種類	電気設備平面図 (1)
縮 尺	S=1:500 図面番号 46 133
事業所名	津市 建設部 建設整備課

電気設備平面図 (2)

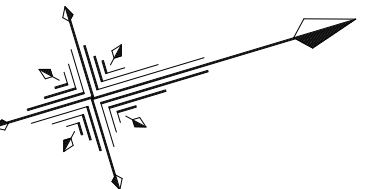

記 号	名 称	ケ ー ブ ル	配 管
LAN2	LAN2	別途EM-UTP-CAT6	FEP50 電気設備平面図 (1) 参照
予備	-	-	FEP65 電気設備平面図 (1) 参照



記 号	名 称	ケ ー ブ ル	配 管
LAN 2	LAN 2	別途EM-UTP-CAT6	別途FEP50 電気設備平面図 (1) 参照
予備	-	-	別途FEP65 電気設備平面図 (1) 参照

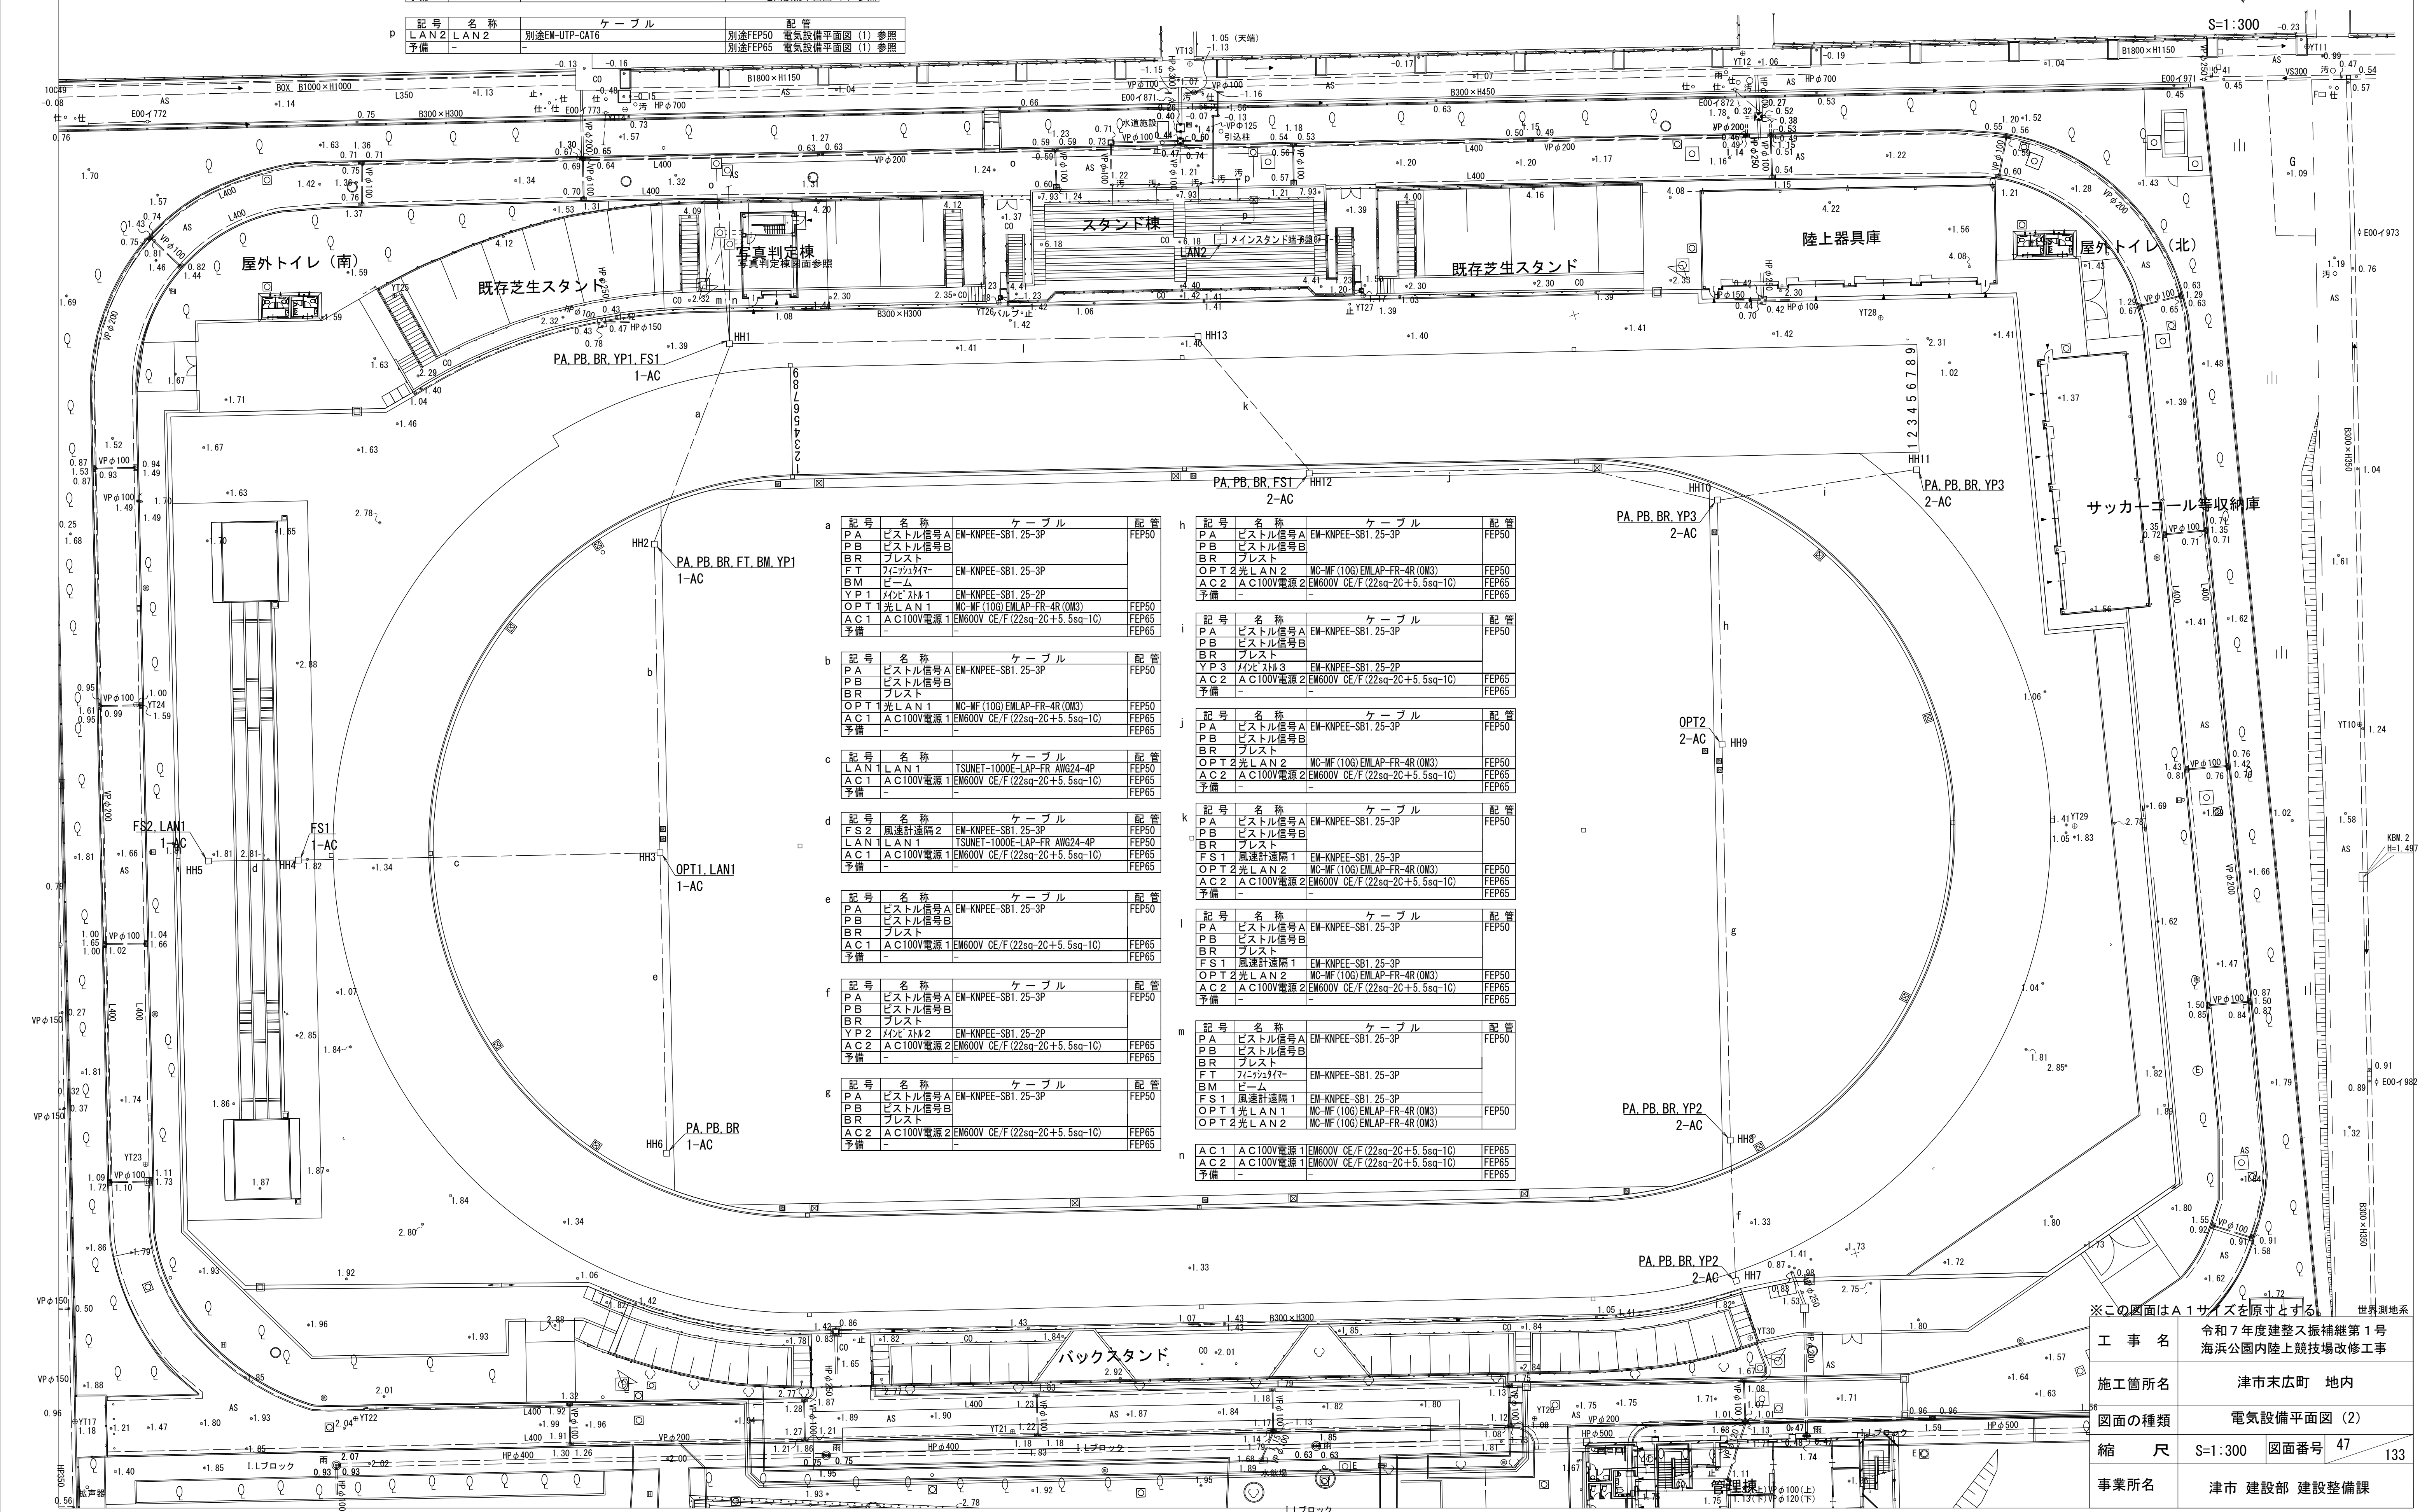

※この図面はA 1 サイズを原寸とする。 世界測地系

工 事 名	令和7年度建整ス振補継第1号 海浜公園内陸上競技場改修工事		
施工箇所名	津市末広町 地内		
図面の種類	電気設備平面図 (2)		
縮 尺	S=1:300	図面番号	47 133
事業所名	津市 建設部 建設整備課		

配線系統図

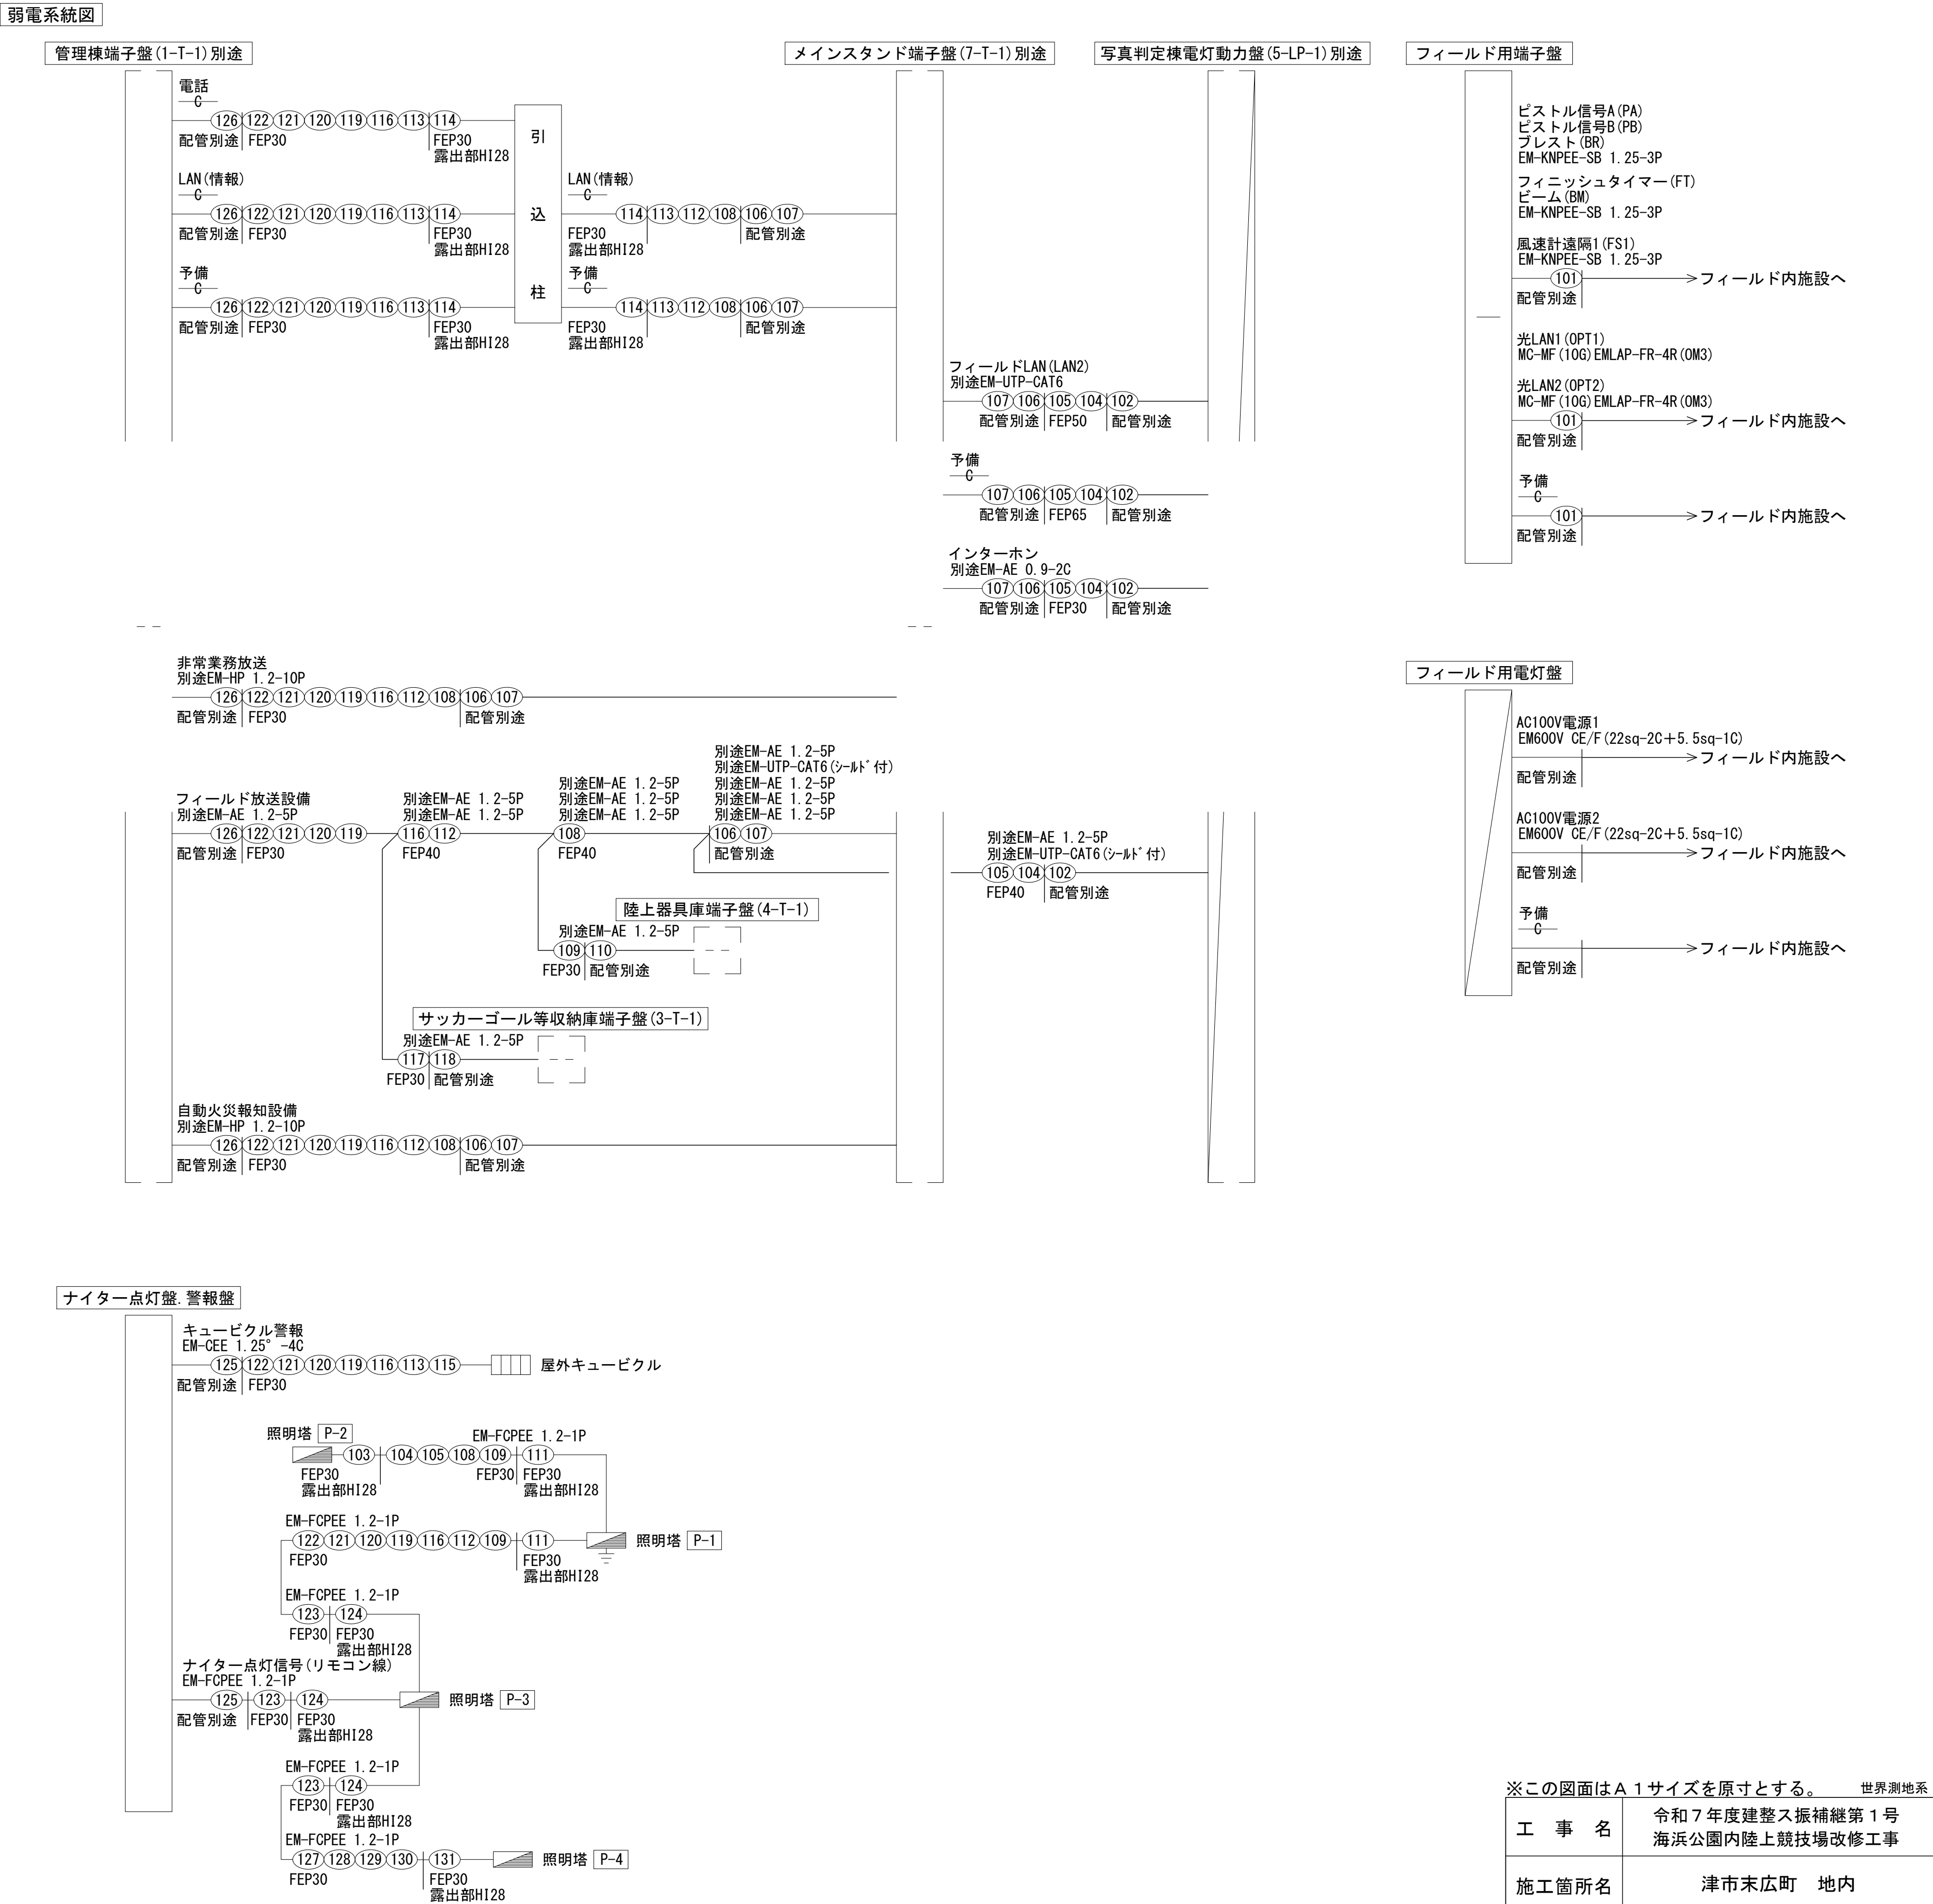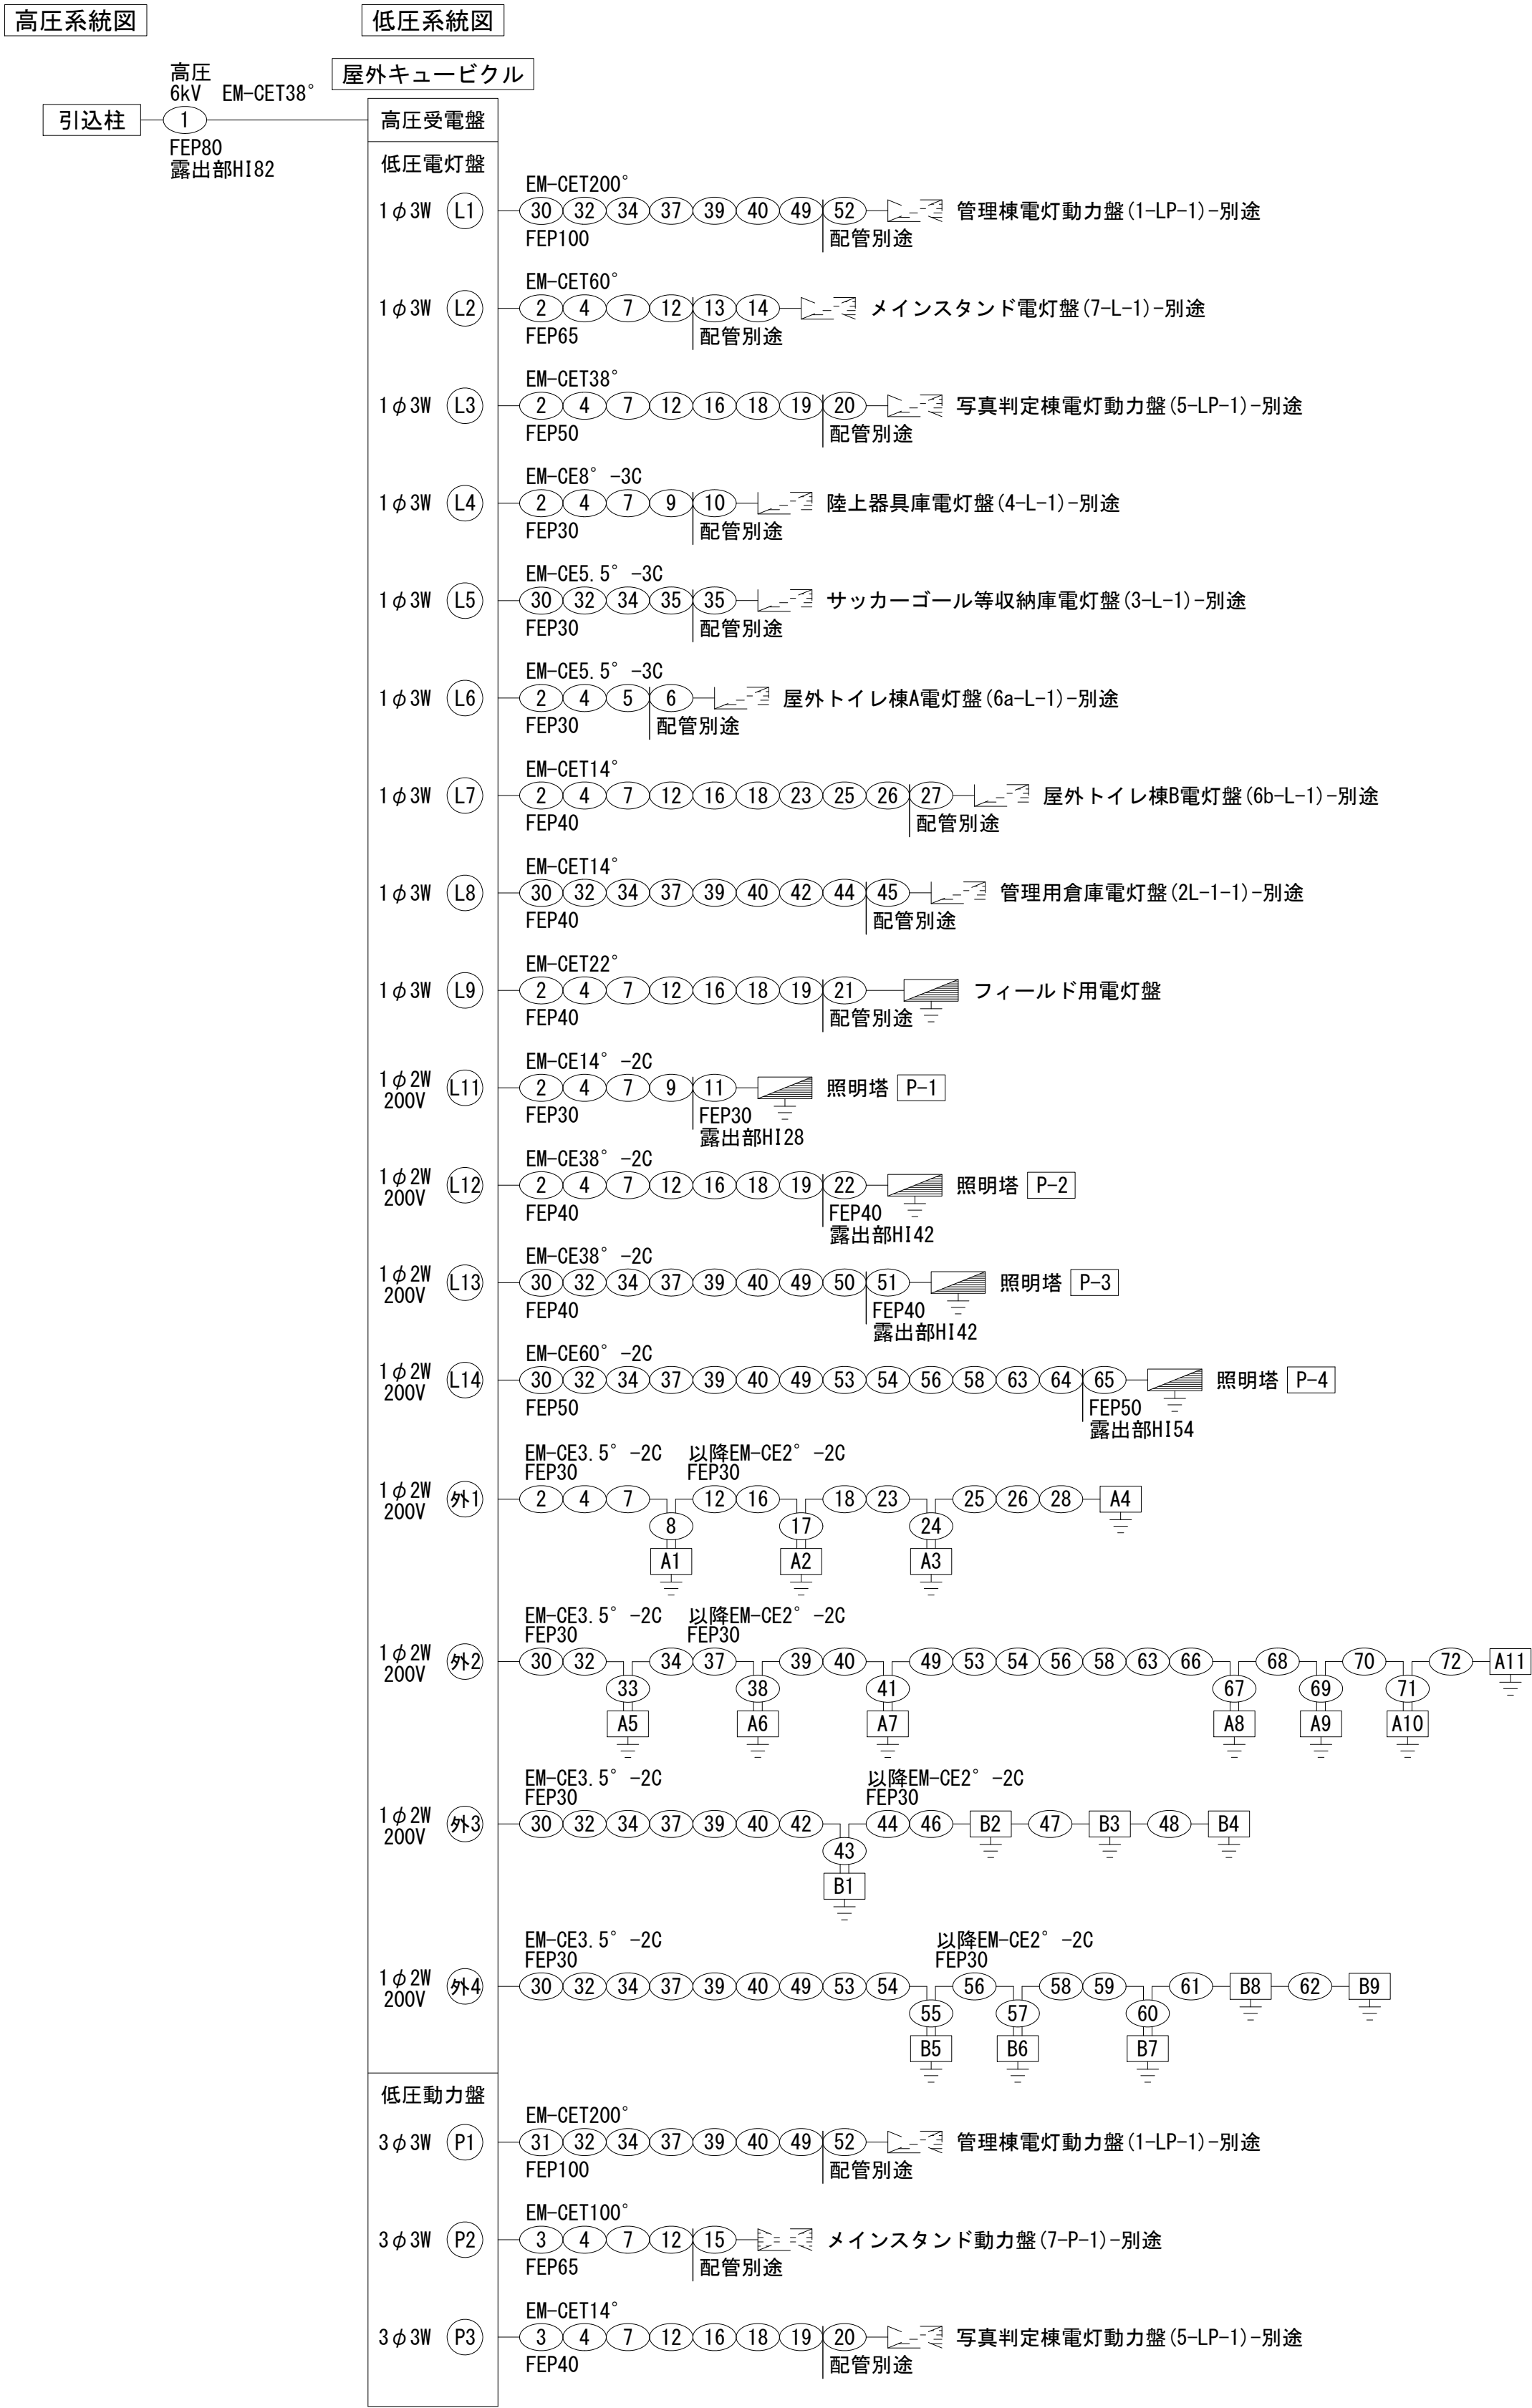

※この図面はA 1サイズを原寸とする。 世界測地系

工 事 名	令和7年度建整ス振補継第1号 海浜公園内陸上競技場改修工事
施工箇所名	津市末広町 地内
図面の種類	配線系統図
縮 尺	図面番号 48 133
事業所名	津市 建設部 建設整備課

配管配線表(1)

	名 称	① L=4. 2m			
		ケーブル／電線管	今回	将来	別途
高压	高压引込	6kV EM-CET38°	○		
	引込柱 ～ 高压受変電盤	FEP80 露出部H182	○		
	高压予備	—G—			
	引込柱 ～ 高压受変電盤	FEP80 露出部H182	○		

名 称	② L=2. 2m			③ L=2. 2m			④ L=12. 5m			⑤ L=6. 6m			⑥ L=2. 1m			⑦ L=35. 1m			⑧ L=4. 6m			⑨ L=9. 7m			⑩ L=2. 3m			
	ケーブル／電線管	今回	将来 別途	ケーブル／電線管	今回	将来 別途	ケーブル／電線管	今回	将来 別途	ケーブル／電線管	今回	将来 別途	ケーブル／電線管	今回	将来 別途	ケーブル／電線管	今回	将来 別途	ケーブル／電線管	今回	将来 別途	ケーブル／電線管	今回	将来 別途	ケーブル／電線管	今回	将来 別途	
低圧	⑬2 1φ3W 低圧電灯盤 ～ メインスタンド電灯盤	EM-CET60° FEP65	○ ○				EM-CET60° FEP65	○ ○								EM-CET60° FEP65	○ ○											
	⑬3 1φ3W 低圧電灯盤 ～ 写真判定棟電灯動力盤	EM-CET38° FEP50	○ ○				EM-CET38° FEP50	○ ○								EM-CET38° FEP50	○ ○											
	⑬4 1φ3W 低圧電灯盤 ～ 陸上器具庫電灯盤	EM-CE8° -3C FEP30	○ ○				EM-CE8° -3C FEP30	○ ○								EM-CE8° -3C FEP30	○ ○					EM-CE8° -3C FEP30	○ ○		EM-CE8° -3C FEP30	○ ○		
	⑬6 1φ3W 低圧電灯盤 ～ 屋外トイレ棟A電灯盤	EM-CE5. 5° -3C FEP30	○ ○				EM-CE5. 5° -3C FEP30	○ ○	EM-CE5. 5° -3C FEP30	○ ○		EM-CE5. 5° -3C FEP30	○ ○															
	⑬7 1φ3W 低圧電灯盤 ～ 屋外トイレ棟B電灯盤	EM-CET14° FEP40	○ ○				EM-CET14° FEP40	○ ○								EM-CET14° FEP40	○ ○											
	⑬9 1φ3W 低圧電灯盤 ～ フィールド用電灯盤	EM-CET22° FEP40	○ ○				EM-CET22° FEP40	○ ○								EM-CET22° FEP40	○ ○											
	⑬11 1φ2W200V 低圧電灯盤 ～ 照明塔 P-1	EM-CE14° -2C FEP30	○ ○				EM-CE14° -2C FEP30	○ ○								EM-CE14° -2C FEP30	○ ○							EM-CE14° -2C FEP30	○ ○			
	⑬12 1φ2W200V 低圧電灯盤 ～ 照明塔 P-2	EM-CE38° -2C FEP40	○ ○				EM-CE38° -2C FEP40	○ ○								EM-CE38° -2C FEP40	○ ○											
	⑬外1 1φ2W200V 低圧電灯盤 ～ 園路外灯 A1	EM-CE3. 5° -2C FEP30	○ ○				EM-CE3. 5° -2C FEP30	○ ○								EM-CE3. 5° -2C FEP30	○ ○			EM-CE3. 5° -2C FEP30	○ ○							
	園路外灯 A1 ～ 園路外灯 A2																			EM-CE2° -2C FEP30	○ ○							
	園路外灯 A2 ～ 園路外灯 A3																											
	園路外灯 A3 ～ 園路外灯 A4																											
	予備 低圧電灯盤 ～	—G— FEP50	 ○				—G— FEP50	 ○								—G— FEP50	 ○											
	予備 低圧電灯盤 ～	—G— FEP80	 ○				—G— FEP80	 ○								—G— FEP80	 ○											
	⑬P2 3φ3W 低圧動力盤 ～ メインスタンド動力盤				EM-CET100° FEP65	○ ○		EM-CET100° FEP65	○ ○							EM-CET100° FEP65	○ ○											
	⑬P3 1φ3W 低圧動力盤 ～ 写真判定棟電灯動力盤				EM-CET14° FEP40	○ ○		EM-CET14° FEP40	○ ○							EM-CET14° FEP40	○ ○											
	予備 低圧動力盤 ～				—G— FEP80	 ○		—G— FEP80	 ○							—G— FEP80	 ○											

キュービクル・各盤 立上り 2. 1m
外灯 立上り 1. 6m
照明塔 立上り 2. 1m (露出部1. 5m)
引込柱 立上り 3. 1m (露出部2. 5m)

② L=5. 0m
L 区間距離
配管配線記号

※この図面はA 1 サイズを原寸とする。 世界測地系

工 事 名	令和7年度建整ス振補継第1号 海浜公園内陸上競技場改修工事		
施工箇所名	津市末広町 地内		
図面の種類	配線配線表(1)		
縮 尺	図面番号	49	133
事業所名	津市 建設部 建設整備課		

配管配線表 (2)

	名 称	⑪ L=2. 3m			⑫ L=44. 8m			⑬ L=4. 1m			⑭ L=7. 5m			⑮ L=9. 5m			⑯ L=6. 5m			⑰ L=3. 7m			⑱ L=47. 2m			⑲ L=7. 4m		
		ケーブル／電線管	今回	将来 別途	ケーブル／電線管	今回	将来 別途	ケーブル／電線管	今回	将来 別途	ケーブル／電線管	今回	将来 別途	ケーブル／電線管	今回	将来 別途	ケーブル／電線管	今回	将来 別途	ケーブル／電線管	今回	将来 別途	ケーブル／電線管	今回	将来 別途	ケーブル／電線管	今回	将来 別途
低圧	⑫ 1φ3W 低圧電灯盤 ～ メインスタンド電灯盤				EM-CET60° FEP65	○		EM-CET60° FEP65	○		EM-CET60° FEP65	○																
	⑬ 1φ3W 低圧電灯盤 ～ 写真判定棟電灯動力盤				EM-CET38° FEP50	○									EM-CET38° FEP50	○			EM-CET38° FEP50	○		EM-CET38° FEP50	○		EM-CET38° FEP50	○		
	⑭ 1φ3W 低圧電灯盤 ～ 陸上器具庫電灯盤																											
	⑯ 1φ3W 低圧電灯盤 ～ 屋外トイレ棟A電灯盤																											
	⑰ 1φ3W 低圧電灯盤 ～ 屋外トイレ棟B電灯盤				EM-CET14° FEP40	○									EM-CET14° FEP40	○			EM-CET14° FEP40	○		EM-CET14° FEP40	○					
	⑱ 1φ3W 低圧電灯盤 ～ フィールド用電灯盤				EM-CET22° FEP40	○									EM-CET22° FEP40	○			EM-CET22° FEP40	○		EM-CET22° FEP40	○		EM-CET22° FEP40	○		
	⑪ 1φ2W200V 低圧電灯盤 ～ 照明塔 P-1	EM-CE14° -2C FEP30 露出部H128	○																									
	⑫ 1φ2W200V 低圧電灯盤 ～ 照明塔 P-2				EM-CE38° -2C FEP40	○									EM-CE38° -2C FEP40	○			EM-CE38° -2C FEP40	○		EM-CE38° -2C FEP40	○		EM-CE38° -2C FEP40	○		
	⑪ 1φ2W200V 低圧電灯盤 ～ 園路外灯 A1																											
	園路外灯 A1 ～ 園路外灯 A2				EM-CE2° -2C FEP30	○									EM-CE2° -2C FEP30	○		EM-CE2° -2C FEP30	○		EM-CE2° -2C FEP30	○		EM-CE2° -2C FEP30	○			
	園路外灯 A2 ～ 園路外灯 A3																											
	園路外灯 A3 ～ 園路外灯 A4																											
	予備 低圧電灯盤 ～				—G— FEP50	○									—G— FEP50	○			—G— FEP50	○		—G— FEP50	○		—G— FEP50	○		
	予備 低圧電灯盤 ～				—G— FEP80	○									—G— FEP80	○			—G— FEP80	○		—G— FEP80	○		—G— FEP80	○		
	⑫ 3φ3W 低圧動力盤 ～ メインスタンド動力盤				EM-CET100° FEP65	○					EM-CET100° FEP65	○																
	⑬ 1φ3W 低圧動力盤 ～ 写真判定棟電灯動力盤				EM-CET14° FEP40	○									EM-CET14° FEP40	○			EM-CET14° FEP40	○		EM-CET14° FEP40	○		EM-CET14° FEP40	○		
	予備 低圧動力盤 ～				—G— FEP80	○																						

	名 称	㉔ L=4. 5m				㉕ L=5. 8m				㉖ L=5. 3m				㉗ L=6. 5m				㉘ L=2. 4m				㉙ L=40. 5m				㉚ L=10. 9m				㉛ L=2. 0m				㉜ L=9. 6m			
		ケーブル／電線管	今回	将来	別途	ケーブル／電線管	今回	将来	別途	ケーブル／電線管	今回	将来	別途	ケーブル／電線管	今回	将来	別途	ケーブル／電線管	今回	将来	別途	ケーブル／電線管	今回	将来	別途	ケーブル／電線管	今回	将来	別途	ケーブル／電線管	今回	将来	別途				
低圧	㉑ 1φ3W 低圧電灯盤 ～ メインスタンド電灯盤																																				
	㉒ 1φ3W 低圧電灯盤 ～ 写真判定棟電灯動力盤	EM-CET38° FEP50	○		○																																
	㉓ 1φ3W 低圧電灯盤 ～ 陸上器具庫電灯盤																																				
	㉔ 1φ3W 低圧電灯盤 ～ 屋外トイレ棟A電灯盤																																				
	㉕ 1φ3W 低圧電灯盤 ～ 屋外トイレ棟B電灯盤													EM-CET14° FEP40	○						EM-CET14° FEP40	○			EM-CET14° FEP40	○		EM-CET14° FEP40	○		EM-CET14° FEP40	○					
	㉖ 1φ3W 低圧電灯盤 ～ フィールド用電灯盤					EM-CET22° FEP40	○		○																												
	㉗ 1φ2W200V 低圧電灯盤 ～ 照明塔 P-1																																				
	㉘ 1φ2W200V 低圧電灯盤 ～ 照明塔 P-2									EM-CE38° -2C FEP40 露出部H142	○																										
	㉙ 1φ2W200V 低圧電灯盤 ～ 園路外灯 A1																																				
	園路外灯 A1 ～ 園路外灯 A2																																				
	園路外灯 A2 ～ 園路外灯 A3													EM-CE2° -2C FEP30	○			EM-CE2° -2C FEP30	○																		
	園路外灯 A3 ～ 園路外灯 A4													EM-CE2° -2C FEP30	○			EM-CE2° -2C FEP30	○			EM-CE2° -2C FEP30	○			EM-CE2° -2C FEP30	○			EM-CE2° -2C FEP30	○						
	予備 低圧電灯盤 ～													—G— FEP50	○			—G— FEP50	○			—G— FEP50	○			—G— FEP50	○			—G— FEP50	○						
	予備 低圧電灯盤 ～																																				
	㉚ 3φ3W 低圧動力盤 ～ メインスタンド動力盤																																				
	㉛ 1φ3W 低圧動力盤 ～ 写真判定棟電灯動力盤	EM-CET14° FEP40	○		○																																
	予備 低圧動力盤 ～																																				

	名 称	㉙ L=23. 9m			
		ケーブル／電線管	今回	将来	別途
	予備	—G— FEP80	○		

※この図面はA 1 サイズを原寸とする。世界測地系

工 事 名	令和7年度建整ス振補経第1号 海浜公園内陸上競技場改修工事		
施工箇所名	津市末広町 地内		
図面の種類	配線配線表 (2)		
縮 尺		図面番号	50 133
事業所名	津市 建設部 建設整備課		

配管配線表 (3)

	名 称	③0 L=4. 9m			③1 L=3. 3m			③2 L=10. 8m			③3 L=7. 1m			③4 L=7. 6m			③5 L=9. 9m			③6 L=1. 4m			③7 L=46. 8m			③8 L=2. 8m		
		ケーブル／電線管	今回	将来 別途	ケーブル／電線管	今回	将来 別途	ケーブル／電線管	今回	将来 別途	ケーブル／電線管	今回	将来 別途	ケーブル／電線管	今回	将来 別途	ケーブル／電線管	今回	将来 別途	ケーブル／電線管	今回	将来 別途	ケーブル／電線管	今回	将来 別途	ケーブル／電線管	今回	将来 別途
低圧	①1 1φ3W 低圧電灯盤 ～ 管理棟電灯動力盤 (1-LP-1)	EM-CET200° FEP100	○ ○					EM-CET200° FEP100	○ ○				EM-CET200° FEP100	○ ○								EM-CET200° FEP100	○ ○					
	①5 1φ3W 低圧電灯盤 ～ サッカーゴール等収納庫電灯盤 (3-L-1)	EM-CE5. 5° -3C FEP30	○ ○					EM-CE5. 5° -3C FEP30	○ ○				EM-CE5. 5° -3C FEP30	○ ○			EM-CE5. 5° -3C FEP30	○ ○			EM-CE5. 5° -3C FEP30	○ ○						
	①8 1φ3W 低圧電灯盤 ～ 管理用倉庫電灯盤 (2L-1-1)	EM-CET14° FEP40	○ ○					EM-CET14° FEP40	○ ○				EM-CET14° FEP40	○ ○								EM-CET14° FEP40	○ ○					
	①13 1φ2W200V 低圧電灯盤 ～ 照明塔 P-3	EM-CE38° -2C FEP40	○ ○					EM-CE38° -2C FEP40	○ ○				EM-CE38° -2C FEP40	○ ○								EM-CE38° -2C FEP40	○ ○					
	①14 1φ2W200V 低圧電灯盤 ～ 照明塔 P-4	EM-CE60° -2C FEP50	○ ○					EM-CE60° -2C FEP50	○ ○				EM-CE60° -2C FEP50	○ ○								EM-CE60° -2C FEP50	○ ○					
	①外2 1φ2W200V 低圧電灯盤 ～ 園路外灯 A5	EM-CE3. 5° -2C FEP30	○ ○					EM-CE3. 5° -2C FEP30	○ ○			EM-CE3. 5° -2C FEP30	○ ○															
	園路外灯 A5 ～ 園路外灯 A6											EM-CE2° -2C FEP30	○ ○									EM-CE2° -2C FEP30	○ ○			EM-CE2° -2C FEP30	○ ○	
	園路外灯 A6 ～ 園路外灯 A7																									EM-CE2° -2C FEP30	○ ○	
	園路外灯 A7 ～ 園路外灯 A8																											
	園路外灯 A8 ～ 園路外灯 A9																											
	園路外灯 A9 ～ 園路外灯 A10																											
	園路外灯 A10～ 園路外灯 A11																											
	①外3 1φ2W200V 低圧電灯盤 ～ 駐車場外灯 B1	EM-CE3. 5° -2C FEP30	○ ○					EM-CE3. 5° -2C FEP30	○ ○				EM-CE3. 5° -2C FEP30	○ ○								EM-CE3. 5° -2C FEP30	○ ○					
	駐車場外灯 B1 ～ 駐車場外灯 B2																											
	駐車場外灯 B2 ～ 駐車場外灯 B3																											
	駐車場外灯 B3 ～ 駐車場外灯 B4																											
	①外4 1φ2W200V 低圧電灯盤 ～ 駐車場外灯 B5	EM-CE3. 5° -2C FEP30	○ ○					EM-CE3. 5° -2C FEP30	○ ○				EM-CE3. 5° -2C FEP30	○ ○								EM-CE3. 5° -2C FEP30	○ ○					
	駐車場外灯 B5 ～ 駐車場外灯 B6																											
	駐車場外灯 B6 ～ 駐車場外灯 B7																											
	駐車場外灯 B7 ～ 駐車場外灯 B8																											
	駐車場外灯 B8 ～ 駐車場外灯 B9																											
	予備 低圧電灯盤 ～	—C— FEP50	 ○					—C— FEP50	 ○				—C— FEP50	 ○								—C— FEP50	 ○					
	予備 低圧電灯盤 ～	—C— FEP80	 ○					—C— FEP80	 ○				—C— FEP80	 ○								—C— FEP80	 ○					
	①P1 1φ3W 低圧動力盤 ～ 管理棟電灯動力盤 (1-LP-1)					EM-CET200° FEP100	○ ○		EM-CET200° FEP100	○ ○			EM-CET200° FEP100	○ ○								EM-CET200° FEP100	○ ○					
	予備 低圧動力盤 ～					—C— FEP80	 ○		—C— FEP80	 ○			—C— FEP80	 ○								—C— FEP80	 ○					

※この図面はA 1 サイズを原寸とする。世界測地系

工 事 名	令和7年度建整ス振補継第1号 海浜公園内陸上競技場改修工事		
施工箇所名	津市末広町 地内		
図面の種類	配線配線表 (3)		
縮 尺		図面番号	51133
事業所名	津市 建設部 建設整備課		

配管配線表(4)

	名 称	㊟39 ㊟ L=37.4m			㊟40 ㊟ L=26.6m			㊟41 ㊟ L=5.1m			㊟42 ㊟ L=31.9m			㊟43 ㊟ L=1.6m			㊟44 ㊟ L=31.4m			㊟45 ㊟ L=10.6m			㊟46 ㊟ L=8.9m			㊟47 ㊟ L=41.6m				
		ケーブル／電線管	今回	将来	別途	ケーブル／電線管	今回	将来	別途	ケーブル／電線管	今回	将来	別途	ケーブル／電線管	今回	将来	別途	ケーブル／電線管	今回	将来	別途	ケーブル／電線管	今回	将来	別途	ケーブル／電線管	今回	将来	別途	
低圧	㊟11 1φ3W 低圧電灯盤 ～ 管理棟電灯動力盤(1-LP-1)	EM-CET200° FEP100	○			EM-CET200° FEP100	○																							
	㊟15 1φ3W 低圧電灯盤 ～ サッカーゴール等収納庫電灯盤(3-L-1)																													
	㊟18 1φ3W 低圧電灯盤 ～ 管理用倉庫電灯盤(2L-1-1)	EM-CET14° FEP40	○			EM-CET14° FEP40	○				EM-CET14° FEP40	○				EM-CET14° FEP40	○			EM-CET14° FEP40	○									
	㊟113 1φ2W200V 低圧電灯盤 ～ 照明塔 P-3	EM-CE38° -2C FEP40	○			EM-CE38° -2C FEP40	○																							
	㊟114 1φ2W200V 低圧電灯盤 ～ 照明塔 P-4	EM-CE60° -2C FEP50	○			EM-CE60° -2C FEP50	○																							
	㊟外2 1φ2W200V 低圧電灯盤 ～ 園路外灯 A5																													
	園路外灯 A5 ～ 園路外灯 A6																													
	園路外灯 A6 ～ 園路外灯 A7	EM-CE2° -2C FEP30	○			EM-CE2° -2C FEP30	○			EM-CE2° -2C FEP30	○																			
	園路外灯 A7 ～ 園路外灯 A8									EM-CE2° -2C FEP30	○																			
	園路外灯 A8 ～ 園路外灯 A9																													
	園路外灯 A9 ～ 園路外灯 A10																													
	園路外灯 A10～ 園路外灯 A11																													
	㊟外3 1φ2W200V 低圧電灯盤 ～ 駐車場外灯 B1	EM-CE3.5° -2C FEP30	○			EM-CE3.5° -2C FEP30	○				EM-CE3.5° -2C FEP30	○			EM-CE3.5° -2C FEP30	○														
	駐車場外灯 B1 ～ 駐車場外灯 B2														EM-CE2° -2C FEP30	○					EM-CE2° -2C FEP30	○								
	駐車場外灯 B2 ～ 駐車場外灯 B3																								EM-CE2° -2C FEP30	○				
	駐車場外灯 B3 ～ 駐車場外灯 B4																													
	㊟外4 1φ2W200V 低圧電灯盤 ～ 駐車場外灯 B5	EM-CE3.5° -2C FEP30	○			EM-CE3.5° -2C FEP30	○																							
	駐車場外灯 B5 ～ 駐車場外灯 B6																													
	駐車場外灯 B6 ～ 駐車場外灯 B7																													
	駐車場外灯 B7 ～ 駐車場外灯 B8																													
	駐車場外灯 B8 ～ 駐車場外灯 B9																													
	予備 低圧電灯盤 ～	—G— FEP50				—G— FEP50					—G— FEP50						—G— FEP50													
	予備 低圧電灯盤 ～	—G— FEP80				—G— FEP80																								
	㊟P1 1φ3W 低圧動力盤 ～ 管理棟電灯動力盤(1-LP-1)	EM-CET200° FEP100	○			EM-CET200° FEP100	○																							
	予備 低圧動力盤 ～	—G— FEP80				—G— FEP80																								

配管配線表 (5)

	名 称	④8 L=37. 2m				④9 L=34. 5m				⑤0 L=3. 1m				⑤1 L=2. 0m				⑤2 L=12. 7m				⑤3 L=21. 2m				⑤4 L=29. 2m				⑤5 L=1. 5m				⑤6 L=40. 0m			
		ケーブル／電線管	今回	将来	別途	ケーブル／電線管	今回	将来	別途	ケーブル／電線管	今回	将来	別途	ケーブル／電線管	今回	将来	別途	ケーブル／電線管	今回	将来	別途	ケーブル／電線管	今回	将来	別途	ケーブル／電線管	今回	将来	別途	ケーブル／電線管	今回	将来	別途				
低圧	①1 1φ3W 低圧電灯盤 ～ 管理棟電灯動力盤 (1-LP-1)					EM-CET200° FEP100	○							EM-CET200° FEP100	○		○																				
	①5 1φ3W 低圧電灯盤 ～ サッカーゴール等収納庫電灯盤 (3-L-1)																																				
	①8 1φ3W 低圧電灯盤 ～ 管理用倉庫電灯盤 (2L-1-1)																																				
	①13 1φ2W200V 低圧電灯盤 ～ 照明塔 P-3					EM-CE38° -2C FEP40	○			EM-CE38° -2C FEP40	○			EM-CE38° -2C FEP40 露出部H142	○																						
	①14 1φ2W200V 低圧電灯盤 ～ 照明塔 P-4					EM-CE60° -2C FEP50	○										EM-CE60° -2C FEP50	○			EM-CE60° -2C FEP50	○										EM-CE60° -2C FEP50	○				
	①外2 1φ2W200V 低圧電灯盤 ～ 園路外灯 A5																																				
	園路外灯 A5 ～ 園路外灯 A6																																				
	園路外灯 A6 ～ 園路外灯 A7																																				
	園路外灯 A7 ～ 園路外灯 A8					EM-CE2° -2C FEP30	○											EM-CE2° -2C FEP30	○			EM-CE2° -2C FEP30	○									EM-CE2° -2C FEP30	○				
	園路外灯 A8 ～ 園路外灯 A9																																				
	園路外灯 A9 ～ 園路外灯 A10																																				
	園路外灯 A10～ 園路外灯 A11																																				
	①外3 1φ2W200V 低圧電灯盤 ～ 駐車場外灯 B1																																				
	駐車場外灯 B1 ～ 駐車場外灯 B2																																				
	駐車場外灯 B2 ～ 駐車場外灯 B3																																				
	駐車場外灯 B3 ～ 駐車場外灯 B4	EM-CE2° -2C FEP30	○																																		
	①外4 1φ2W200V 低圧電灯盤 ～ 駐車場外灯 B5					EM-CE3. 5° -2C FEP30	○											EM-CE3. 5° -2C FEP30	○			EM-CE3. 5° -2C FEP30	○			EM-CE3. 5° -2C FEP30	○			EM-CE3. 5° -2C FEP30	○						
	駐車場外灯 B5 ～ 駐車場外灯 B6																																				
	駐車場外灯 B6 ～ 駐車場外灯 B7																																				
	駐車場外灯 B7 ～ 駐車場外灯 B8																																				
	駐車場外灯 B8 ～ 駐車場外灯 B9																																				
	予備 低圧電灯盤 ～																																				
	予備 低圧電灯盤 ～					—C— FEP80	○											—C— FEP80	○			—C— FEP80	○								—C— FEP80	○					
	①P1 1φ3W 低圧動力盤 ～ 管理棟電灯動力盤 (1-LP-1)					EM-CET200° FEP100	○								EM-CET200° FEP100	○																					
	予備 低圧動力盤 ～					—C— FEP80	○																														

配管配線表 (6)

	名 称	⑤7 L=1. 5m				⑤8 L=18. 4m				⑤9 L=27. 2m				⑥0 L=9. 0m				⑥1 L=53. 7m				⑥2 L=56. 5m				⑥3 L=15. 0m				⑥4 L=2. 5m				⑥5 L=2. 1m				
		ケーブル／電線管	今回	将来	別途	ケーブル／電線管	今回	将来	別途	ケーブル／電線管	今回	将来	別途	ケーブル／電線管	今回	将来	別途	ケーブル／電線管	今回	将来	別途	ケーブル／電線管	今回	将来	別途	ケーブル／電線管	今回	将来	別途	ケーブル／電線管	今回	将来	別途					
低圧	①1 1φ3W 低圧電灯盤 ～ 管理棟電灯動力盤 (1-LP-1)																																					
	①5 1φ3W 低圧電灯盤 ～ サッカーゴール等収納庫電灯盤 (3-L-1)																																					
	①8 1φ3W 低圧電灯盤 ～ 管理用倉庫電灯盤 (2L-1-1)																																					
	①13 1φ2W200V 低圧電灯盤 ～ 照明塔 P-3																																					
	①14 1φ2W200V 低圧電灯盤 ～ 照明塔 P-4					EM-CE60° -2C FEP50			○ ○																EM-CE60° -2C FEP50		○ ○			EM-CE60° -2C FEP50		○ ○			EM-CE60° -2C FEP50 露出部H154		○ ○	
	②外 1φ2W200V 低圧電灯盤 ～ 園路外灯 A5																																					
	園路外灯 A5 ～ 園路外灯 A6																																					
	園路外灯 A6 ～ 園路外灯 A7																																					
	園路外灯 A7 ～ 園路外灯 A8					EM-CE2° -2C FEP30			○ ○																													
	園路外灯 A8 ～ 園路外灯 A9																																					
	園路外灯 A9 ～ 園路外灯 A10																																					
	園路外灯 A10～ 園路外灯 A11																																					
	③外 1φ2W200V 低圧電灯盤 ～ 駐車場外灯 B1																																					
	駐車場外灯 B1 ～ 駐車場外灯 B2																																					
	駐車場外灯 B2 ～ 駐車場外灯 B3																																					
	駐車場外灯 B3 ～ 駐車場外灯 B4																																					
	④外 1φ2W200V 低圧電灯盤 ～ 駐車場外灯 B5																																					
	駐車場外灯 B5 ～ 駐車場外灯 B6	EM-CE2° -2C FEP30			○ ○																																	
	駐車場外灯 B6 ～ 駐車場外灯 B7	EM-CE2° -2C FEP30			○ ○	EM-CE2° -2C FEP30			○ ○	EM-CE2° -2C FEP30			○ ○	EM-CE2° -2C FEP30			○ ○																					
	駐車場外灯 B7 ～ 駐車場外灯 B8													EM-CE2° -2C FEP30			○ ○	EM-CE2° -2C FEP30																				
	駐車場外灯 B8 ～ 駐車場外灯 B9																	EM-CE2° -2C FEP30			○ ○																	
	予備 低圧電灯盤 ～																																					
	予備 低圧電灯盤 ～					—C— FEP80			○																													
	①P1 1φ3W 低圧動力盤 ～ 管理棟電灯動力盤 (1-LP-1)																																					
	予備 低圧動力盤 ～																																					

配管配線表(7)

	名 称	⑥⑥ L=3. 6m			⑥7 L=2. 4m			⑥8 L=28. 0m			⑥9 L=24. 7m			⑦0 L=24. 5m			⑦1 L=2. 5m			⑦2 L=47. 1m								
		ケーブル／電線管	今回	将来	別途	ケーブル／電線管	今回	将来	別途	ケーブル／電線管	今回	将来	別途	ケーブル／電線管	今回	将来	別途	ケーブル／電線管	今回	将来	別途	ケーブル／電線管	今回	将来	別途	ケーブル／電線管	今回	将来
低圧	①1 1φ3W 低圧電灯盤 ～ 管理棟電灯動力盤(1-LP-1)																											
	①5 1φ3W 低圧電灯盤 ～ サッカーゴール等収納庫電灯盤(3-L-1)																											
	①8 1φ3W 低圧電灯盤 ～ 管理用倉庫電灯盤(2L-1-1)																											
	①13 1φ2W200V 低圧電灯盤 ～ 照明塔 P-3																											
	①14 1φ2W200V 低圧電灯盤 ～ 照明塔 P-4																											
	② 1φ2W200V 低圧電灯盤 ～ 園路外灯 A5																											
	園路外灯 A5 ～ 園路外灯 A6																											
	園路外灯 A6 ～ 園路外灯 A7																											
	園路外灯 A7 ～ 園路外灯 A8	EM-CE2° -2C FEP30	○			EM-CE2° -2C FEP30	○																					
	園路外灯 A8 ～ 園路外灯 A9					EM-CE2° -2C FEP30	○			EM-CE2° -2C FEP30	○			EM-CE2° -2C FEP30	○													
	園路外灯 A9 ～ 園路外灯 A10									EM-CE2° -2C FEP30	○			EM-CE2° -2C FEP30	○			EM-CE2° -2C FEP30	○									
	園路外灯 A10～ 園路外灯 A11																	EM-CE2° -2C FEP30	○									
	③ 1φ2W200V 低圧電灯盤 ～ 駐車場外灯 B1																											
	駐車場外灯 B1 ～ 駐車場外灯 B2																											
	駐車場外灯 B2 ～ 駐車場外灯 B3																											
	駐車場外灯 B3 ～ 駐車場外灯 B4																											
	④ 1φ2W200V 低圧電灯盤 ～ 駐車場外灯 B5																											
	駐車場外灯 B5 ～ 駐車場外灯 B6																											
	駐車場外灯 B6 ～ 駐車場外灯 B7																											
	駐車場外灯 B7 ～ 駐車場外灯 B8																											
	駐車場外灯 B8 ～ 駐車場外灯 B9																											
	予備 低圧電灯盤 ～																											
	予備 低圧電灯盤 ～																											
	①1 1φ3W 低圧動力盤 ～ 管理棟電灯動力盤(1-LP-1)																											
	予備 低圧動力盤 ～																											

※この図面はA 1 サイズを原寸とする。

世界測地系

工 事 名	令和7年度建整ス振補継第1号 海浜公園内陸上競技場改修工事		
施工箇所名	津市末広町 地内		
図面の種類	配線配線表(7)		
縮 尺	図面番号	55	133
事業所名	津市 建設部 建設整備課		

配管配線表 (8)

	名 称	⑩1① L=6. 8m				
		ケーブル／電線管	今回	将来	別途	フィ
弱電	ピストル信号A (PA) . ピストル信号B (PB) プレスト (BR) フィールド用端子盤 ～ フィールド内施設へ	EM-KNPEE-SB 1. 25-3P FEP50	}		○	
	フィニッシュタイマー (FT) . ビーム (BM) フィールド用端子盤 ～ フィールド内施設へ	EM-KNPEE-SB 1. 25-3P				
	風速計遠隔1 (FS1) フィールド用端子盤 ～ フィールド内施設へ	EM-KNPEE-SB 1. 25-3P	}		○	
	光LAN1 (OPT1) フィールド用端子盤 ～ フィールド内施設へ	MC-MF (106) EMLAP-FR-4R (OM3) FEP50				
	光LAN1 (OPT2) フィールド用端子盤 ～ フィールド内施設へ	MC-MF (106) EMLAP-FR-4R (OM3)	}		○	
	予備 フィールド用端子盤 ～ フィールド内施設へ	—G— FEP65				
					○	

フィ：フィールド設備工事

名 称	⑩102 L=4. 0m					⑩103 L=6. 1m					⑩104 L=7. 1m					⑩105 L=56. 4m					⑩106 L=5. 1m					⑩107 L=7. 8m					⑩108 L=41. 8m						
	ケーブル／電線管	今回	将来	別途	フィ	ケーブル／電線管	今回	将来	別途	フィ	ケーブル／電線管	今回	将来	別途	フィ	ケーブル／電線管	今回	将来	別途	フィ	ケーブル／電線管	今回	将来	別途	フィ	ケーブル／電線管	今回	将来	別途	フィ	ケーブル／電線管	今回	将来	別途	フィ		
弱電	電話 引込柱 ～ 管理棟端子盤 (1-T-1)																																				
	LAN (情報) 引込柱 ～ 管理棟端子盤 (1-T-1)																																				
	予備 引込柱 ～ 管理棟端子盤 (1-T-1)																																				
	LAN (情報) 引込柱 ～ メインスタンド端子盤 (7-T-1)																—G— FEP30					—G— FEP30			○		—G— FEP30			○		—G— FEP30			○		
	予備 引込柱 ～ メインスタンド端子盤 (7-T-1)																—G— FEP30					—G— FEP30				○	—G— FEP30				○	—G— FEP30				○	
	フィールドLAN2 (LAN2) 写真判定棟電灯動力盤 (5-LP-1) ～ メインスタンド端子盤 (7-T-1)	EM-UTP-CAT6 FEP50			○							EM-UTP-CAT6 FEP50			○		EM-UTP-CAT6 FEP50			○		EM-UTP-CAT6 FEP50			○		EM-UTP-CAT6 FEP50			○		EM-UTP-CAT6 FEP50					
	予備 写真判定棟電灯動力盤 (5-LP-1) ～ メインスタンド端子盤 (7-T-1)	—G— FEP65			○							—G— FEP65			○		—G— FEP65			○		—G— FEP65			○		—G— FEP65			○		—G— FEP65					
	インターホン 写真判定棟電灯動力盤 (5-LP-1) ～ メインスタンド端子盤 (7-T-1)	EM-AE 0. 9-2C FEP30			○							EM-AE 0. 9-2C FEP30			○		EM-AE 0. 9-2C FEP30			○		EM-AE 0. 9-2C FEP30			○		EM-AE 0. 9-2C FEP30			○		EM-AE 0. 9-2C FEP30					
	非常業務放送 管理棟端子盤 (1-T-1) ～ メインスタンド端子盤 (7-T-1)																EM-HP 1. 2-10P FEP30				○	EM-HP 1. 2-10P FEP30			○		EM-HP 1. 2-10P FEP30			○		EM-HP 1. 2-10P FEP30			○		
	フィールド放送設備 メインスタンド端子盤 (7-T-1) ～ 管理棟端子盤 (1-T-1)																EM-AE 1. 2-5P FEP50	}		○	EM-AE 1. 2-5P FEP50	}		○	EM-AE 1. 2-5P FEP50	}		○	EM-AE 1. 2-5P FEP50	}		○	EM-AE 1. 2-5P FEP50	}		○	
	メインスタンド端子盤 (7-T-1) ～ サッカーゴール等収納庫端子盤 (3-T-1)															EM-AE 1. 2-5P	EM-AE 1. 2-5P				EM-AE 1. 2-5P				EM-AE 1. 2-5P				EM-AE 1. 2-5P								
	メインスタンド端子盤 (7-T-1) ～ 陸上器具庫端子盤 (4-T-1)																EM-AE 1. 2-5P	}		○	EM-AE 1. 2-5P	}		○	EM-AE 1. 2-5P	}		○	EM-AE 1. 2-5P	}		○	EM-AE 1. 2-5P	}		○	
	メインスタンド端子盤 (7-T-1) ～ 写真判定棟電灯動力盤 (5-LP-1)	EM-AE 1. 2-5P FEP40	}		○							EM-AE 1. 2-5P FEP40	}	○			EM-AE 1. 2-5P FEP40				EM-AE 1. 2-5P				EM-AE 1. 2-5P				EM-AE 1. 2-5P				EM-AE 1. 2-5P				
	メインスタンド端子盤 (7-T-1) ～ 写真判定棟電灯動力盤 (5-LP-1)	EM-UTP-CAT6 (ｼｰﾙﾄﾞ 付)										EM-UTP-CAT6 (ｼｰﾙﾄﾞ 付)					EM-UTP-CAT6 (ｼｰﾙﾄﾞ 付)	EM-UTP-CAT6 (ｼｰﾙﾄﾞ 付)	EM-UTP-CAT6 (ｼｰﾙﾄﾞ 付)	EM-UTP-CAT6 (ｼｰﾙﾄﾞ 付)																	
	自動火災報知設備 管理棟端子盤 (1-T-1) ～ メインスタンド端子盤 (7-T-1)																																				
	キュービクル警報 ナイター点灯盤. 警報盤 ～ 屋外キュービクル																																				
	リモコン線 (ナイター点灯信号) ナイター点灯盤. 警報盤 ～ 照明塔 P-3																																				
	照明塔 P-3 ～ 照明塔 P-1																																				
							EM-FCPEE 1. 2-1P FEP30 露出部H128			○		EM-FCPEE 1. 2-1P FEP30			○		EM-FCPEE 1. 2-1P FEP30			○													EM-FCPEE 1. 2-1P FEP30			○	
	照明塔 P-1 ～ 照明塔 P-2																																				
	照明塔 P-3 ～ 照明塔 P-4																																				

※この図面はA 1 サイズを原寸とする。

世界測地系

工 事 名	令和7年度建整ス振補継第1号 海浜公園内陸上競技場改修工事		
施工箇所名	津市末広町 地内		
図面の種類	配線配線表 (8)		
縮 尺		図面番号	56 / 133
事業所名	津市 建設部 建設整備課		

配管配線表 (9)

	名 称	⑩⑨ L=11. 1m				⑩⑩ L=3. 3m				⑩⑪ L=2. 3m				⑩⑫ L=35. 5m				⑩⑬ L=14. 2m				⑩⑭ L=4. 5m				⑩⑮ L=5. 2m								
		ケーブル／電線管	今回	将来	別途	フィ	ケーブル／電線管	今回	将来	別途	フィ	ケーブル／電線管	今回	将来	別途	フィ	ケーブル／電線管	今回	将来	別途	フィ	ケーブル／電線管	今回	将来	別途	フィ	ケーブル／電線管	今回	将来	別途	フィ			
弱電	電話 引込柱 ～ 管理棟端子盤 (1-T-1)																—G— FEP30					—G— FEP30	○					—G— FEP30	○					
	LAN(情報) 引込柱 ～ 管理棟端子盤 (1-T-1)																—G— FEP30					—G— FEP30	○					—G— FEP30	○					
	予備 引込柱 ～ 管理棟端子盤 (1-T-1)																—G— FEP30					—G— FEP30	○					—G— FEP30	○					
	LAN(情報) 引込柱 ～ メインスタンド端子盤 (7-T-1)																—G— FEP30					—G— FEP30	○					—G— FEP30	○					
	予備 引込柱 ～ メインスタンド端子盤 (7-T-1)																—G— FEP30					—G— FEP30	○					—G— FEP30	○					
	フィールドLAN2 (LAN2) 写真判定棟電灯動力盤 (5-LP-1) ～ メインスタンド端子盤 (7-T-1)																																	
	予備 写真判定棟電灯動力盤 (5-LP-1) ～ メインスタンド端子盤 (7-T-1)																																	
	インターホン 写真判定棟電灯動力盤 (5-LP-1) ～ メインスタンド端子盤 (7-T-1)																																	
	非常業務放送 管理棟端子盤 (1-T-1) ～ メインスタンド端子盤 (7-T-1)																EM-HP 1. 2-10P FEP30						○											
	フィールド放送設備 メインスタンド端子盤 (7-T-1) ～ 管理棟端子盤 (1-T-1)																EM-AE 1. 2-5P FEP40						○											
																	EM-AE 1. 2-5P						○											
	メインスタンド端子盤 (7-T-1) ～ サッカーゴール等収納庫端子盤 (3-T-1)																																	
	メインスタンド端子盤 (7-T-1) ～ 陸上器具庫端子盤 (4-T-1)	EM-AE 1. 2-5P FEP30				○	EM-AE 1. 2-5P FEP30				○																							
	メインスタンド端子盤 (7-T-1) ～ 写真判定棟電灯動力盤 (5-LP-1)																																	
	メインスタンド端子盤 (7-T-1) ～ 写真判定棟電灯動力盤 (5-LP-1)																																	
	メインスタンド端子盤 (7-T-1) ～ 写真判定棟電灯動力盤 (5-LP-1)																																	
	メインスタンド端子盤 (7-T-1) ～ 写真判定棟電灯動力盤 (5-LP-1)																																	
	自動火災報知設備 管理棟端子盤 (1-T-1) ～ メインスタンド端子盤 (7-T-1)																EM-HP 1. 2-10P FEP30						○											
	キュービクル警報 ナイター点灯盤. 警報盤 ～ 屋外キュービクル																																	
	リモコン線(ナイター点灯信号) ナイター点灯盤. 警報盤 ～ 照明塔 P-3																					EM-CEE 1. 25° -4C FEP30	○ ○							EM-CEE 1. 25° -4C FEP30	○ ○			
	照明塔 P-3 ～ 照明塔 P-1	EM-FCPEE 1. 2-1P FEP30	○ ○				EM-FCPEE 1. 2-1P FEP30	○ ○				EM-FCPEE 1. 2-1P FEP30	○ ○																					
	照明塔 P-1 ～ 照明塔 P-2	EM-FCPEE 1. 2-1P FEP30	○ ○				EM-FCPEE 1. 2-1P FEP30	○ ○				EM-FCPEE 1. 2-1P FEP30	○ ○																					
	照明塔 P-3 ～ 照明塔 P-4																																	

※この図面はA 1 サイズを原寸とする。

世界測地系

工 事 名	令和7年度建整ス振補継第1号 海浜公園内陸上競技場改修工事		
施工箇所名	津市末広町 地内		
図面の種類	配線配線表(9)		
縮 尺	図面番号	57	133
事業所名	津市 建設部 建設整備課		

配管配線表 (10)

	名 称	⑪①⑥ L=25. 1m				⑪①⑦ L=11. 3m				⑪①⑧ L=1. 4m				⑪①⑨ L=49. 8m				⑪②① L=37. 4m				⑪②① L=28. 4m				⑪②② L=31. 2m					
		ケーブル／電線管	今回	将来	別途	フィ	ケーブル／電線管	今回	将来	別途	フィ	ケーブル／電線管	今回	将来	別途	フィ	ケーブル／電線管	今回	将来	別途	フィ	ケーブル／電線管	今回	将来	別途	フィ	ケーブル／電線管	今回	将来	別途	フィ
弱電	電話	—G—															—G—										—G—				
	引込柱 ～ 管理棟端子盤 (1-T-1)	FEP30	○														FEP30	○								FEP30	○				
	LAN (情報)	—G—															—G—									—G—					
	引込柱 ～ 管理棟端子盤 (1-T-1)	FEP30	○														FEP30	○								FEP30	○				
	予備	—G—															—G—									—G—					
	引込柱 ～ 管理棟端子盤 (1-T-1)	FEP30	○														FEP30	○								FEP30	○				
	LAN (情報)																														
	引込柱 ～ メインスタンド端子盤 (7-T-1)																														
	予備																														
	引込柱 ～ メインスタンド端子盤 (7-T-1)																														
	フィールドLAN2 (LAN2)																														
	写真判定棟電灯動力盤 (5-LP-1) ～ メインスタンド端子盤 (7-T-1)																														
	予備																														
	写真判定棟電灯動力盤 (5-LP-1) ～ メインスタンド端子盤 (7-T-1)																														
	インターホン																														
	写真判定棟電灯動力盤 (5-LP-1) ～ メインスタンド端子盤 (7-T-1)																														
	非常業務放送	EM-HP 1. 2-10P				○											EM-HP 1. 2-10P				○		EM-HP 1. 2-10P				○				○
	管理棟端子盤 (1-T-1) ～ メインスタンド端子盤 (7-T-1)	FEP30	○														FEP30	○					FEP30	○				FEP30	○		
	フィールド放送設備	EM-AE 1. 2-5P	}			○											EM-AE 1. 2-5P				○		EM-AE 1. 2-5P				○				○
	メインスタンド端子盤 (7-T-1) ～ 管理棟端子盤 (1-T-1)	FEP40															FEP30	○					FEP30	○				FEP30	○		
		EM-AE 1. 2-5P	}			○		EM-AE 1. 2-5P			○		EM-AE 1. 2-5P			○															
	メインスタンド端子盤 (7-T-1) ～ サッカーゴール等収納庫端子盤 (3-T-1)	FEP30					○		FEP30			○																			
	メインスタンド端子盤 (7-T-1) ～ 陸上器具庫端子盤 (4-T-1)																														
	メインスタンド端子盤 (7-T-1) ～ 写真判定棟電灯動力盤 (5-LP-1)																														
	メインスタンド端子盤 (7-T-1) ～ 写真判定棟電灯動力盤 (5-LP-1)																														
	メインスタンド端子盤 (7-T-1) ～ 写真判定棟電灯動力盤 (5-LP-1)																														
	自動火災報知設備	EM-HP 1. 2-10P				○											EM-HP 1. 2-10P				○		EM-HP 1. 2-10P				○				○
	管理棟端子盤 (1-T-1) ～ メインスタンド端子盤 (7-T-1)	FEP30	○														FEP30	○					FEP30	○				FEP30	○		
	キュービクル警報	EM-CEE 1. 25° -4C	○														EM-CEE 1. 25° -4C	○					EM-CEE 1. 25° -4C	○				EM-CEE 1. 25° -4C	○		
	ナイター点灯盤. 警報盤 ～ 屋外キュービクル	FEP30	○														FEP30	○					FEP30	○				FEP30	○		
	リモコン線 (ナイター点灯信号)																														
	ナイター点灯盤. 警報盤 ～ 照明塔 P-3																														
		EM-FCPEE 1. 2-1P	○														EM-FCPEE 1. 2-1P	○					EM-FCPEE 1. 2-1P	○				EM-FCPEE 1. 2-1P	○		
	照明塔 P-3 ～ 照明塔 P-1	FEP30	○														FEP30	○					FEP30	○				FEP30	○		
	照明塔 P-1 ～ 照明塔 P-2																														
	照明塔 P-3 ～ 照明塔 P-4																														

※この図面はA 1 サイズを原寸とする。世界測地系

工 事 名	令和7年度建整ス振補継第1号 海浜公園内陸上競技場改修工事		
施工箇所名	津市末広町 地内		
図面の種類	配線配線表 (10)		
縮 尺		図面番号	58 / 133
事業所名	津市 建設部 建設整備課		

配管配線表(11)

名 称	(123) L=4. 5m					(124) L=2. 0m					(125) L=8. 3m					(126) L=9. 4m					(127) L=29. 4m					(128) L=41. 2m					(129) L=41. 3m				
	ケーブル／電線管	今回	将来	別途	フィ	ケーブル／電線管	今回	将来	別途	フィ	ケーブル／電線管	今回	将来	別途	フィ	ケーブル／電線管	今回	将来	別途	フィ	ケーブル／電線管	今回	将来	別途	フィ	ケーブル／電線管	今回	将来	別途	フィ					
弱電	電話 引込柱 ～ 管理棟端子盤 (1-T-1)															—G— FEP30				○															
	LAN (情報) 引込柱 ～ 管理棟端子盤 (1-T-1)															—G— FEP30				○															
	予備 引込柱 ～ 管理棟端子盤 (1-T-1)															—G— FEP30				○															
	LAN (情報) 引込柱 ～ メインスタンド端子盤 (7-T-1)																																		
	予備 引込柱 ～ メインスタンド端子盤 (7-T-1)																																		
	フィールドLAN2 (LAN2) 写真判定棟電灯動力盤 (5-LP-1) ～ メインスタンド端子盤 (7-T-1)																																		
	予備 写真判定棟電灯動力盤 (5-LP-1) ～ メインスタンド端子盤 (7-T-1)																																		
	インターホン 写真判定棟電灯動力盤 (5-LP-1) ～ メインスタンド端子盤 (7-T-1)																																		
	非常業務放送 管理棟端子盤 (1-T-1) ～ メインスタンド端子盤 (7-T-1)																EM-HP 1. 2-10P FEP30				○ ○														
	フィールド放送設備 メインスタンド端子盤 (7-T-1) ～ 管理棟端子盤 (1-T-1)																EM-AE 1. 2-5P FEP30				○ ○														
	メインスタンド端子盤 (7-T-1) ～ サッカーゴール等収納庫端子盤 (3-T-1)																																		
	メインスタンド端子盤 (7-T-1) ～ 陸上器具庫端子盤 (4-T-1)																																		
	メインスタンド端子盤 (7-T-1) ～ 写真判定棟電灯動力盤 (5-LP-1)																																		
	メインスタンド端子盤 (7-T-1) ～ 写真判定棟電灯動力盤 (5-LP-1)																																		
	メインスタンド端子盤 (7-T-1) ～ 写真判定棟電灯動力盤 (5-LP-1)																																		
	自動火災報知設備 管理棟端子盤 (1-T-1) ～ メインスタンド端子盤 (7-T-1)																EM-HP 1. 2-10P FEP30				○ ○														
	キュービクル警報 ナイター点灯盤. 警報盤 ～ 屋外キュービクル											EM-CEE 1. 25° -4C FEP30	○																						
	リモコン線 (ナイター点灯信号) ナイター点灯盤. 警報盤 ～ 照明塔 P-3	EM-FCPEE 1. 2-1P FEP30	○ ○				EM-FCPEE 1. 2-1P FEP30 露出部H128	○ ○				EM-FCPEE 1. 2-1P FEP30	○ ○																						
	照明塔 P-3 ～ 照明塔 P-1	EM-FCPEE 1. 2-1P FEP30	○ ○				EM-FCPEE 1. 2-1P FEP30 露出部H128	○ ○																											
	照明塔 P-1 ～ 照明塔 P-2																																		
	照明塔 P-3 ～ 照明塔 P-4	EM-FCPEE 1. 2-1P FEP30	○ ○				EM-FCPEE 1. 2-1P FEP30 露出部H128	○ ○									EM-FCPEE 1. 2-1P FEP30	○ ○				EM-FCPEE 1. 2-1P FEP30	○ ○				EM-FCPEE 1. 2-1P FEP30	○ ○							

※この図面はA 1 サイズを原寸とする。世界測地系

工 事 名	令和7年度建整ス振補継第1号 海浜公園内陸上競技場改修工事		
施工箇所名	津市末広町 地内		
図面の種類	配線配線表(11)		
縮 尺		図面番号	59 / 133
事業所名	津市 建設部 建設整備課		

配管配線表 (12)

	名 称	(130) L=15.2m				(131) L=2.1m															
		ケーブル／電線管	今回	将来	別途	フィ	ケーブル／電線管	今回	将来	別途	フィ	ケーブル／電線管	今回	将来	別途	フィ	ケーブル／電線管	今回	将来	別途	フィ
弱電	電話																				
	引込柱 ～ 管理棟端子盤 (1-T-1)																				
	LAN (情報)																				
	引込柱 ～ 管理棟端子盤 (1-T-1)																				
	予備																				
	引込柱 ～ 管理棟端子盤 (1-T-1)																				
	LAN (情報)																				
	引込柱 ～ メインスタンド端子盤 (7-T-1)																				
	予備																				
	引込柱 ～ メインスタンド端子盤 (7-T-1)																				
	フィールドLAN2 (LAN2)																				
	写真判定棟電灯動力盤 (5-LP-1) ～ メインスタンド端子盤 (7-T-1)																				
	予備																				
	写真判定棟電灯動力盤 (5-LP-1) ～ メインスタンド端子盤 (7-T-1)																				
	インターホン																				
	写真判定棟電灯動力盤 (5-LP-1) ～ メインスタンド端子盤 (7-T-1)																				
	非常業務放送																				
	管理棟端子盤 (1-T-1) ～ メインスタンド端子盤 (7-T-1)																				
	フィールド放送設備																				
	メインスタンド端子盤 (7-T-1) ～ 管理棟端子盤 (1-T-1)																				
	メインスタンド端子盤 (7-T-1) ～ サッカーゴール等収納庫端子盤 (3-T-1)																				
	メインスタンド端子盤 (7-T-1) ～ 陸上器具庫端子盤 (4-T-1)																				
	メインスタンド端子盤 (7-T-1) ～ 写真判定棟電灯動力盤 (5-LP-1)																				
	メインスタンド端子盤 (7-T-1) ～ 写真判定棟電灯動力盤 (5-LP-1)																				
	メインスタンド端子盤 (7-T-1) ～ 写真判定棟電灯動力盤 (5-LP-1)																				
	自動火災報知設備																				
	管理棟端子盤 (1-T-1) ～ メインスタンド端子盤 (7-T-1)																				
	キュービクル警報																				
	ナイター点灯盤. 警報盤 ～ 屋外キュービクル																				
	リモコン線 (ナイター点灯信号)																				
	ナイター点灯盤. 警報盤 ～ 照明塔 P-3																				
	照明塔 P-3 ～ 照明塔 P-1																				
	照明塔 P-1 ～ 照明塔 P-2																				
		EM-FOPEE 1. 2-1P	○				EM-FOPEE 1. 2-1P	○													
	照明塔 P-3 ～ 照明塔 P-4	FEP30	○				FEP30 露出部H128	○													

※この図面はA 1 サイズを原寸とする。				世界測地系
工 事 名	令和7年度建整ス振補継第1号 海浜公園内陸上競技場改修工事			
施工箇所名	津市末広町 地内			
図面の種類	配線配線表 (12)			
縮 尺		図面番号	60	133
事業所名	津市 建設部 建設整備課			

園路照明 (参考)

LED投光器

アダプタ

4500

ポール鋼管 (t3.5) (STK500)

熔融Zn-Al-Mg合金メッキ (HZA50A)

前処理後ミディアムグレーメタリック半つや消し
ポリエステル粉末塗装

φ89.1

蓋 Zn-Al系合金メッキ銅板 (t1.6)

メッキの付着量 K27 (275g/m²)

ミディアムグレーメタリック半つや消し

990

300

700

100

GL

コンクリート

2-100×60穴
(電源用)

スパイラルダクト
φ500

基礎碎石
RC-40

φ500

φ600

EM-1E1.6 (VE16)

L=0.5+2.0h

ED

④ 六角

園路照明				1基当り
名 称	規 格	単位	数 量	摘 要
基礎砕石	RC-40 t=100	m2	0.36	
コンクリート	18-8-25BB	m3	0.18	
スパイラルダクト		m	0.90	
園路照明		基	1.00	NYS15071KLE7同等品以上
ポール	H=4.5m	基	1.00	DYDX2409H同等品以上
EM-1E1.6		m	2.50	
VE16		m	2.50	
床掘		m3	1.21	
埋戻	流用土	m3	1.01	
基面整正		m2	0.36	

④	六角ボルト	ステンレス鋼	M6×90
③	アーム蓋	鋼板 (t.5)	溶融Zn-Al-Mg合金メッキ (HZAS6A) 前処理後ミディアムグレーメタリック半つや消し ポリエステル粉体塗装
②	アーム	鋼管 (t2.3)	溶融Zn-Al-Mg合金メッキ (HZAS6A) 前処理後ミディアムグレーメタリック半つや消し ポリエステル粉体塗装
①	ボール受	鋼管 (t2.8)	溶融Zn-Al-Mg合金メッキ (HZAS6A) 前処理後ミディアムグレーメタリック半つや消し ポリエステル粉体塗装
部 番	部 品 名	材質・素材厚	備 考

Technical drawing of the LED lighting fixture showing front, side, and bottom views with dimensions and specifications.

Front View Dimensions:

- Overall width: 316
- Overall height: 297
- Internal width: 219
- Bottom mounting holes: $\phi 11$ 穴 (落下防止取付金具)

Side View Dimensions:

- Top mounting hole: 1
- Top mounting bracket: 4
- Top mounting bracket height: 70
- Top mounting bracket width: 145
- Top mounting bracket: 首振り固定ネジ M8六角ボルト
- Bottom mounting hole: 3

Bottom View Dimensions:

- Bottom mounting holes: $\phi 18$ 穴 (取付架台用)
- Bottom mounting holes: 2-15 $\times$ 18 長穴 (直付け・アーム取付用)
- Bottom mounting holes: M4 回り止めネジ (取付架台用)
- Bottom mounting holes: 61
- Bottom mounting holes: 80
- Bottom mounting holes: 85
- Bottom mounting holes: 25

Specifications Table:

	AC100V	AC200V
定格電圧	0.33A	0.18A
入力電流	32.2W	32.7W
消費電力	50Hz/60Hz 共用	
周波数		

LED内蔵、電源ユニット内蔵、防雨型・防噴流型・耐塵型、ワイド配光
 光束4600lm、消費電力32.7W、電圧100~242V
 昼白色、5000K、Ra70光束維持時間60000時間(光束維持率80%)
 本体:アルミ(ミディアムグレーメタリック)
 パネル:ポリカーボネート(透明つや消し)
 保護等級IP65、耐風速60m/s
 落下防止ワイヤー付、耐雷サージ:15KV
 重耐塩仕様

⑤	LEDユニット	ステンレス鋼	1個
④	パネル	ポリカーボネート	透明(耐候塗装)
③	アーム	ステンレス鋼板(t3.0)	ミディアムグレースメタリック ポリエステル粉体塗装
②	枠	ステンレス鋼板(t1.2)	ミディアムグレースメタリック ポリエステル粉体塗装
①	本体	アルミ	ミディアムグレースメタリック ポリエステル粉体塗装
部 番	部 品 名	材質・素材厚	備 考


※この図面はA 1サイズを原寸とする。

工 事 名	令和7年度建整ス振補継第1号 海浜公園内陸上競技場改修工事		
施工箇所名	津市末広町 地内		
図面の種類	電気設備工構造図(1)		
縮 尺	図示	図面番号	61 / 133
事業所名	津市 建設部 建設整備課		


電気設備工構造図 (2)

駐車場照明 (参考)


駐車場照明 (1灯)
S=1:20

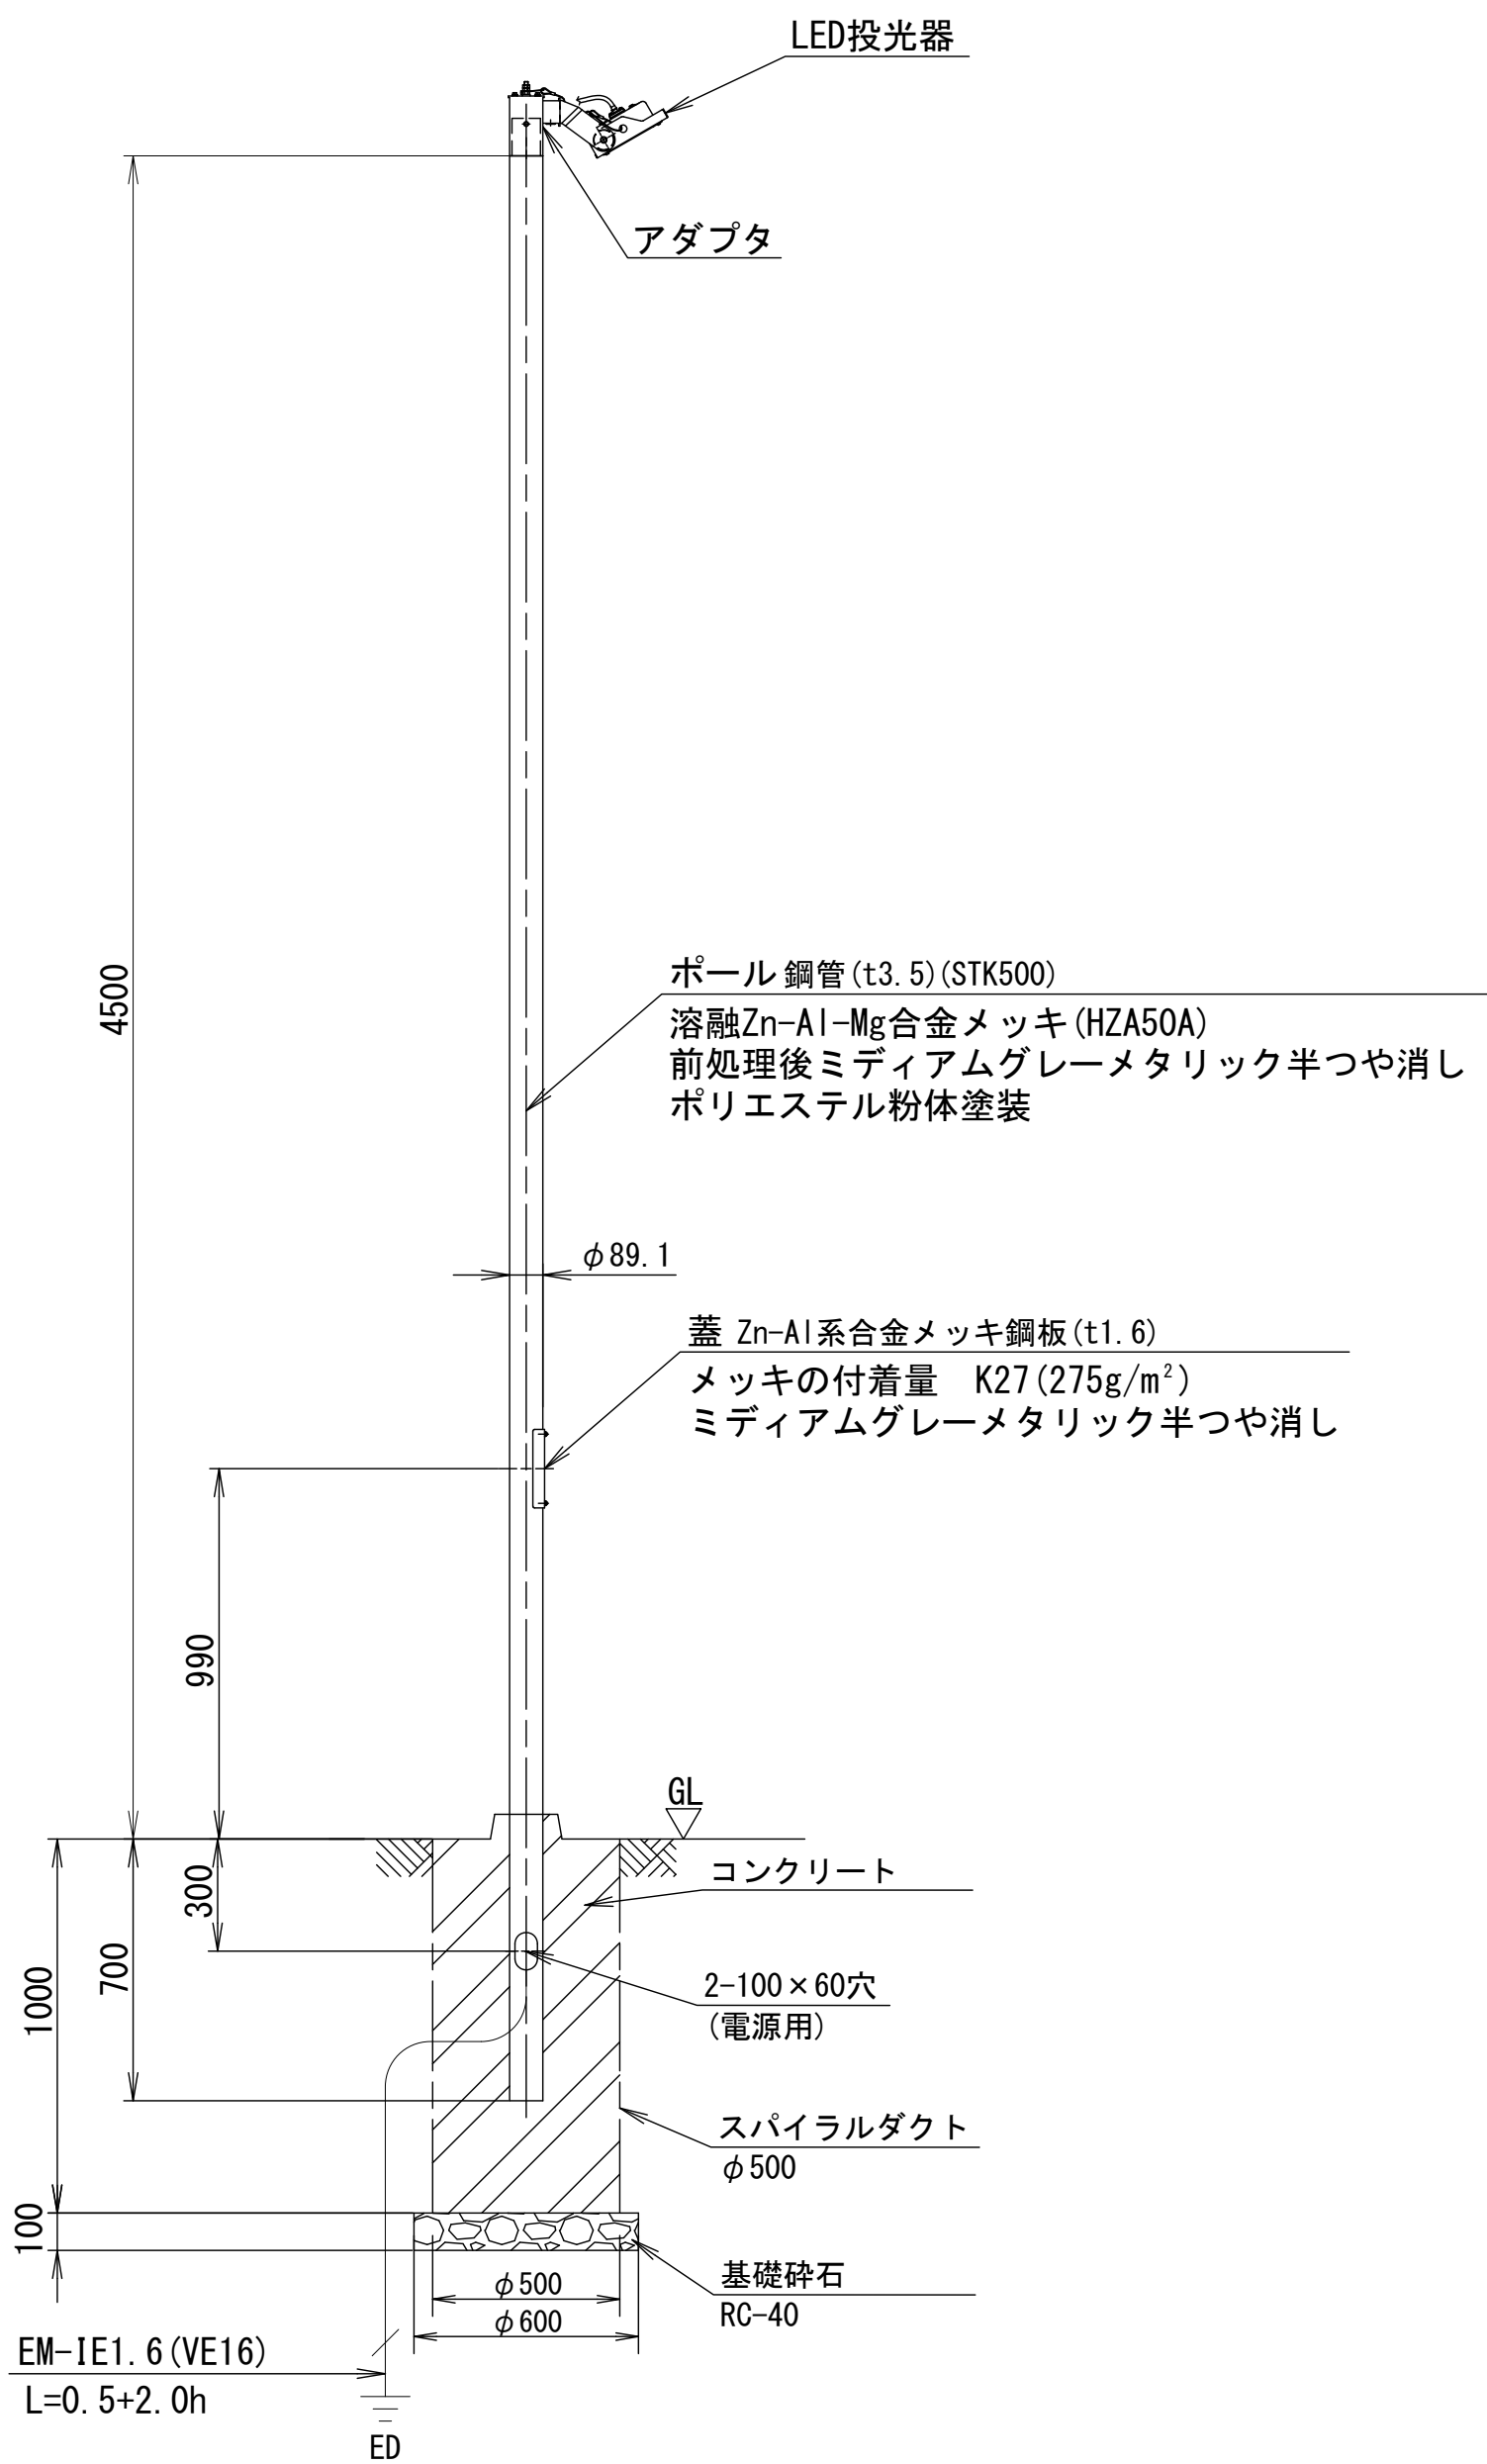

駐車場照明 (2灯)
S=1:20

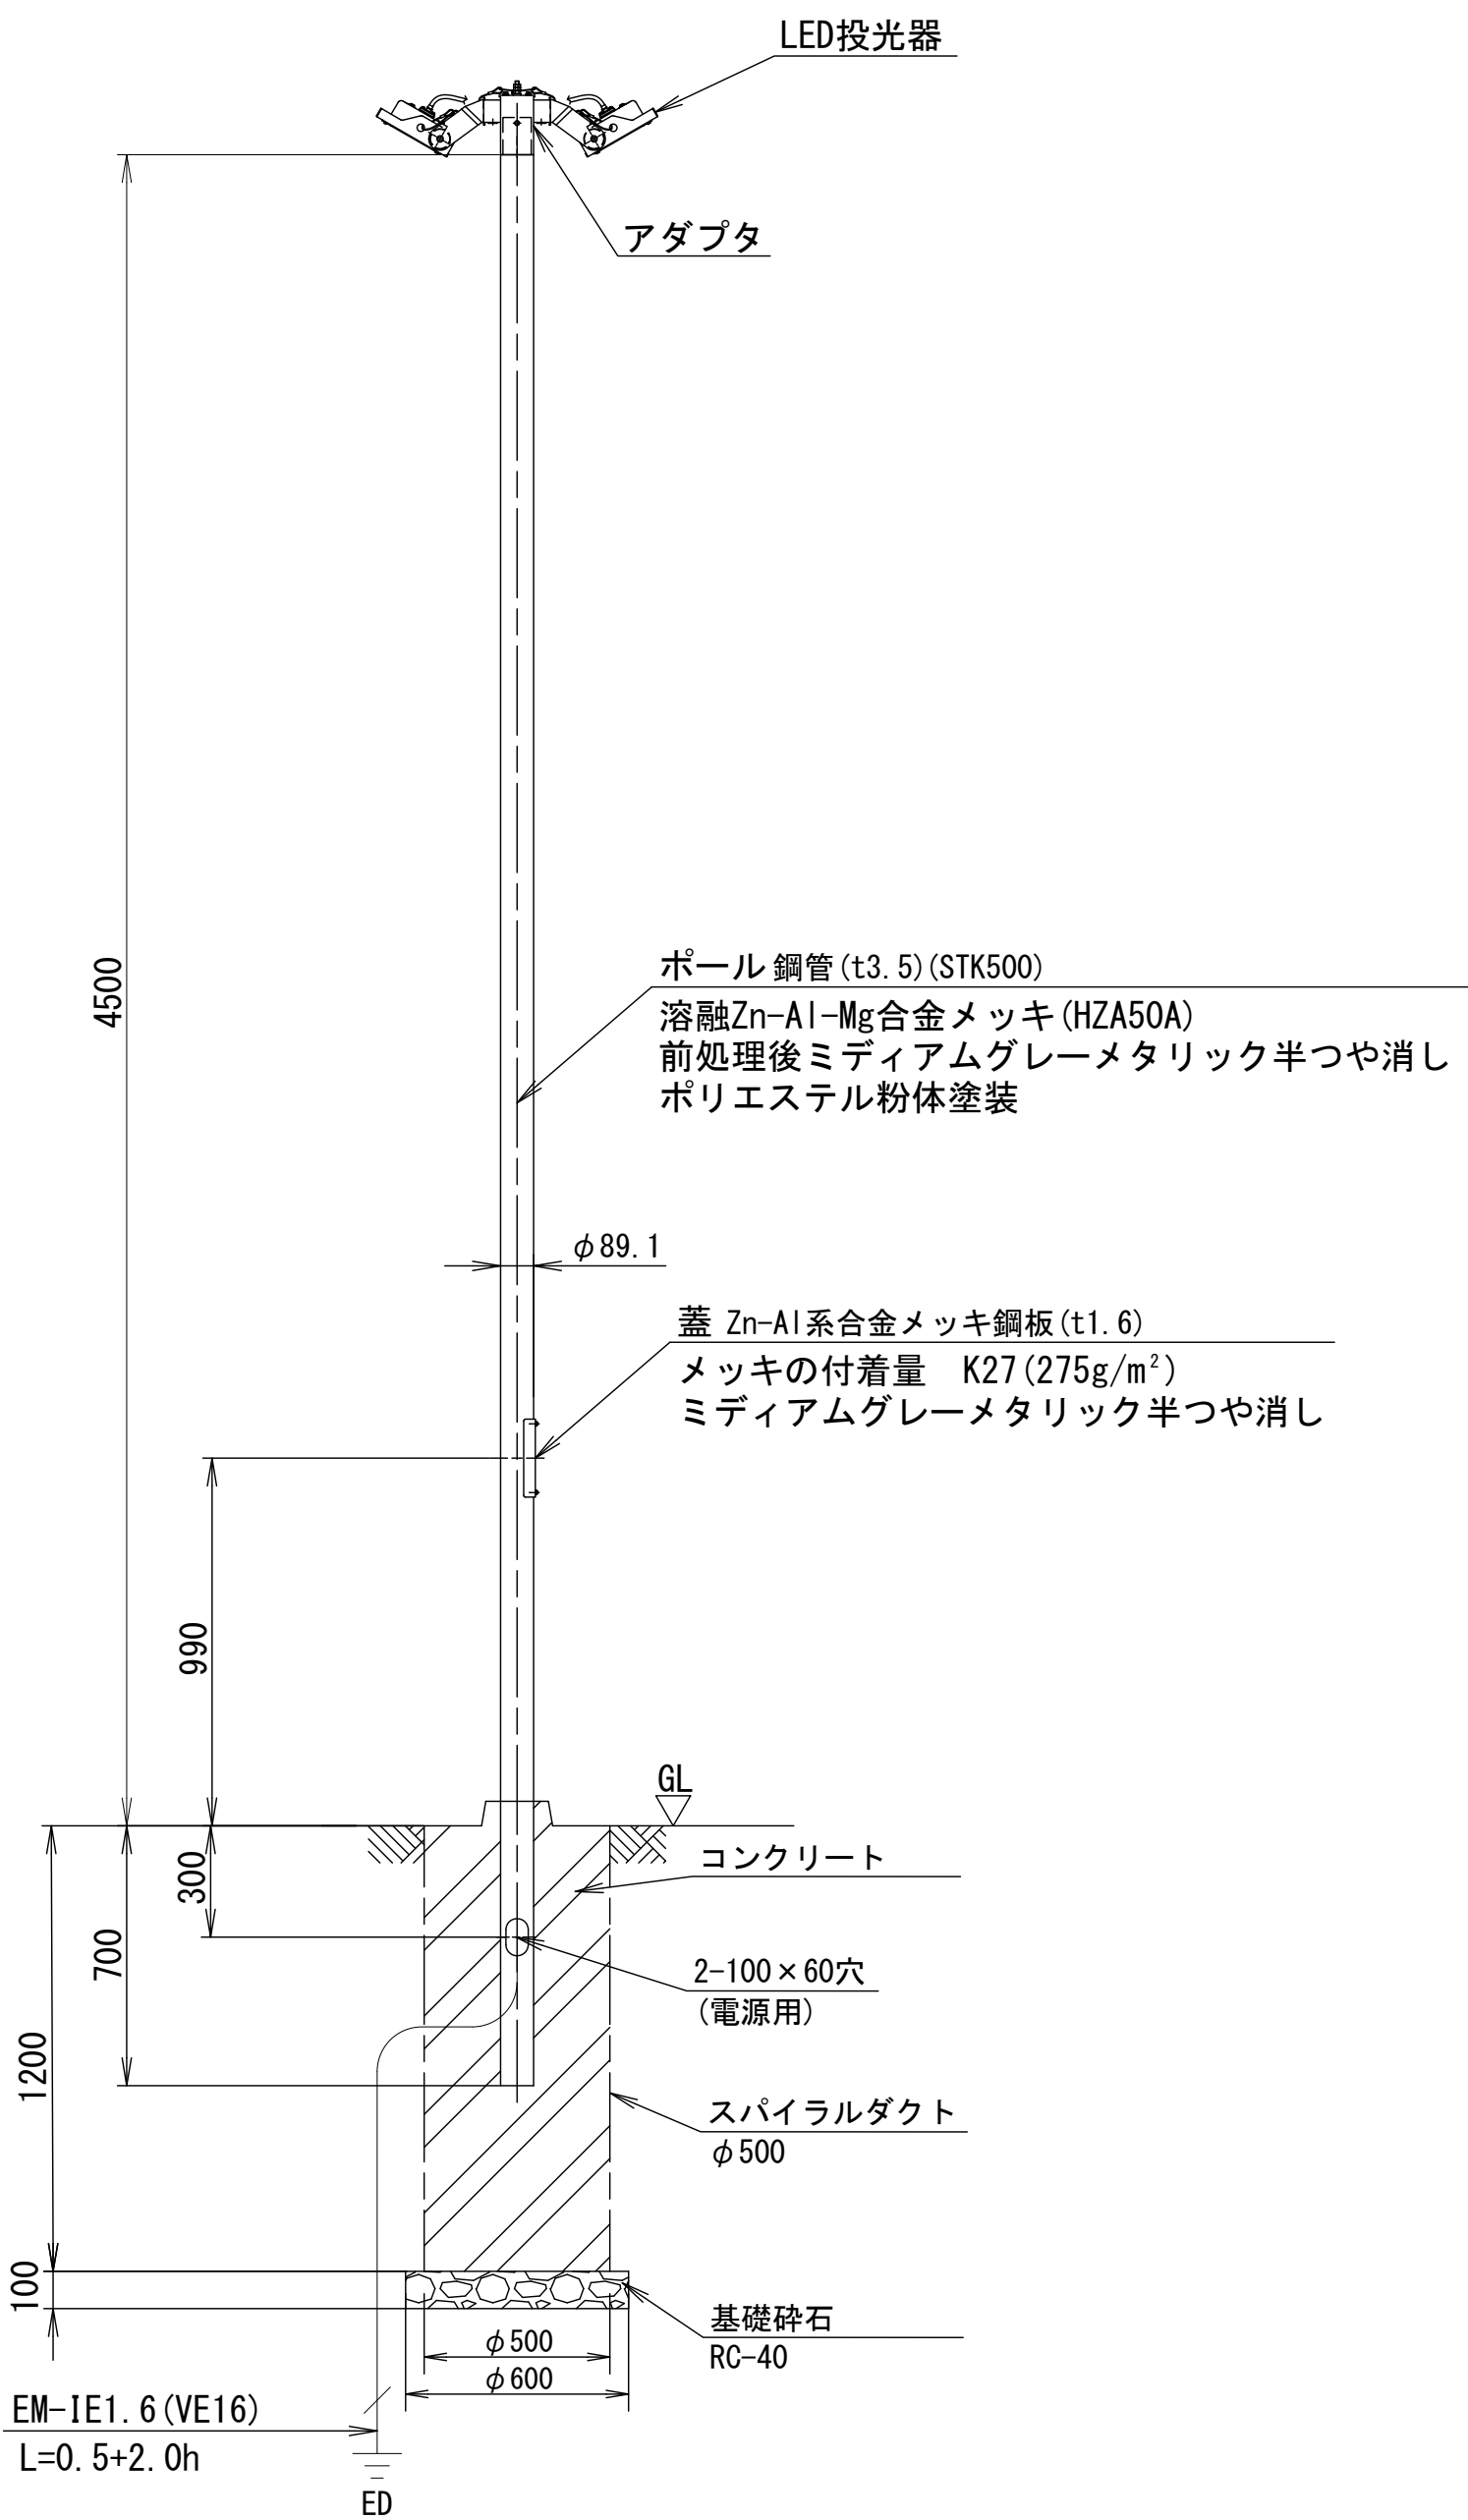

灯具詳細図 S=1:5
重耐塩仕様

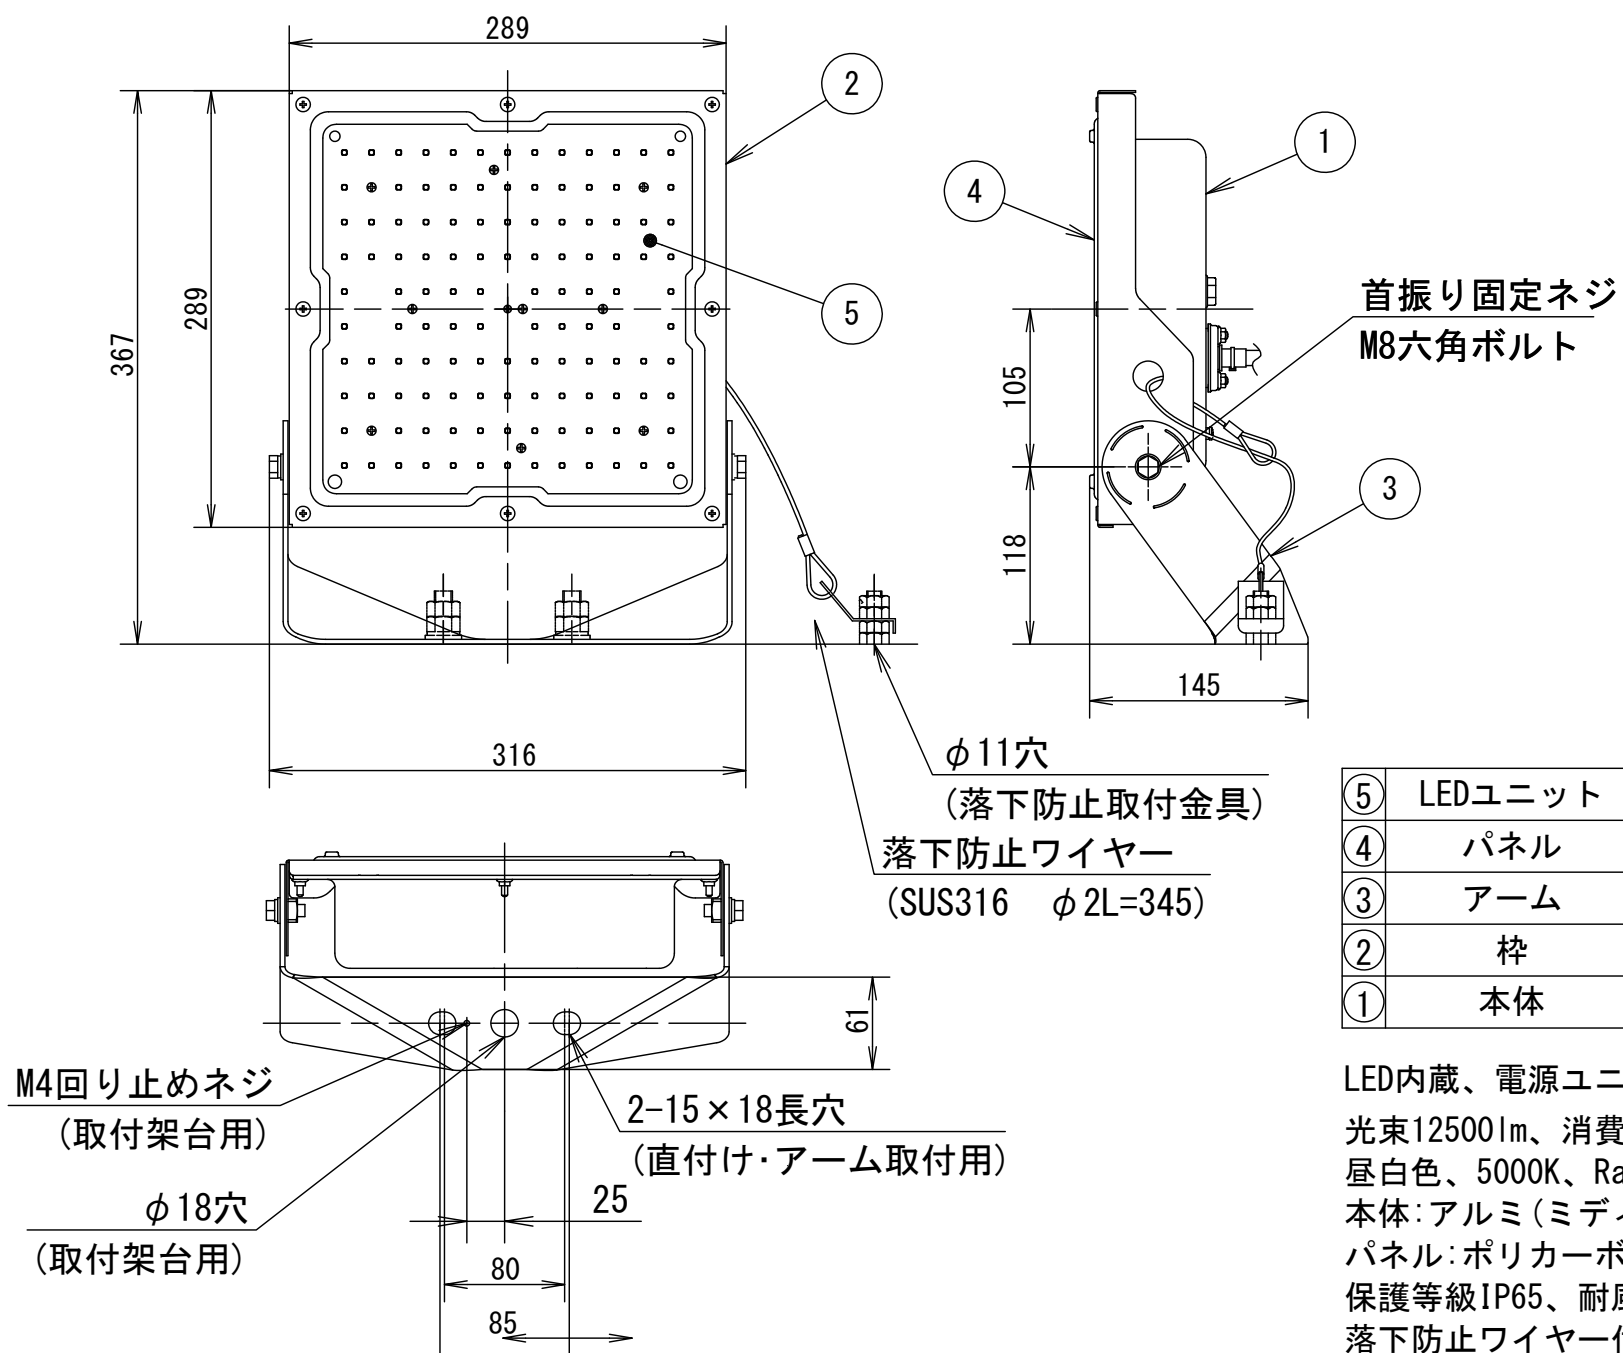


定格電圧	AC100V	AC200V	AC242V
入力電流	0.91A	0.45A	0.38A
消費電力	90.3W	88.7W	88.9W
周波数	50Hz/60Hz共用		

受圧面積	
正面	0.09m ²
側面	0.03m ²

⑤	LEDユニット	ステンレス鋼	1個
④	パネル	ポリカーボネート	透明 (耐候塗装)
③	アーム	ステンレス鋼板 (t3.0)	ミディアムグレーメタリック ポリエステル粉体塗装
②	枠	ステンレス鋼板 (t1.2)	ミディアムグレーメタリック ポリエステル粉体塗装
①	本体	アルミ	ミディアムグレーメタリック ポリエステル粉体塗装

LED内蔵、電源ユニット内蔵、防雨型・防噴流型・耐塵型、ワイド配光
光束12500lm、消費電力88.7W、電圧100~242V
昼白色、5000K、Ra70光束維持時間60000時間 (光束維持率80%)
本体:アルミ (ミディアムグレーメタリック)
パネル:ポリカーボネート (透明つや消し)
保護等級IP65、耐風速60m/s
落下防止ワイヤー付、耐雷サージ:15KV
重耐塩仕様

アダプタ詳細図 S=1:10
重耐塩仕様

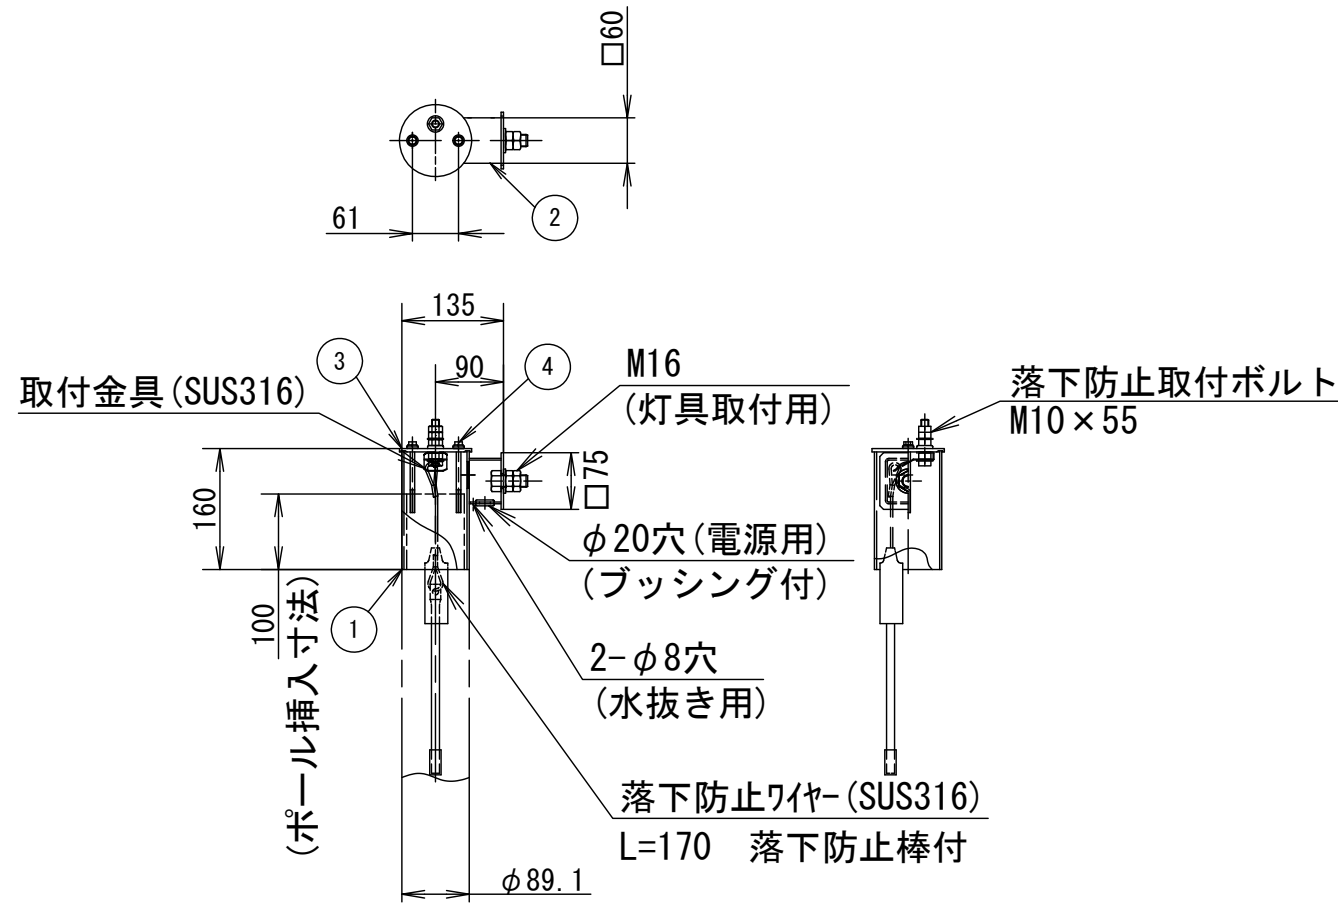

④	六角ボルト	ステンレス鋼	M6×90
③	アーム蓋	鋼板 (t.5)	熔融Zn-Al-Mg合金メッキ (HZA50A) 前処理後ミディアムグレーメタリック半つや消し ポリエステル粉体塗装
②	アーム	鋼管 (t2.3)	熔融Zn-Al-Mg合金メッキ (HZA50A) 前処理後ミディアムグレーメタリック半つや消し ポリエステル粉体塗装
①	ポール受	鋼管 (t2.8)	熔融Zn-Al-Mg合金メッキ (HZA50A) 前処理後ミディアムグレーメタリック半つや消し ポリエステル粉体塗装

駐車場照明 (1灯) 1基当り

名 称	規 格	単 位	数 量	摘 要
基礎砕石	RC-40 t=100	m2	0.36	
コンクリート	18-8-25BB	m3	0.20	
スパイラルダクト		m	1.00	
駐車場照明		基	1.00	NYS15371KLE9同等品以上
ポール	H4.50	基	1.00	DYDX2409H同等品以上
EM-1E1.6		m	2.50	
VE16		m	2.50	
床掘		m3	1.33	
埋戻	流用土	m3	1.11	
基面整正		m2	0.36	


駐車場照明 (2灯) 1基当り

名 称	規 格	単 位	数 量	摘 要
基礎砕石	RC-40 t=100	m2	0.36	
コンクリート	18-8-25BB	m3	0.24	
スパイラルダクト		m	1.20	
駐車場照明		基	2.00	NYS15371KLE9同等品以上
ポール	H4.50	基	1.00	DYDX2409H同等品以上
EM-1E1.6		m	2.50	
VE16		m	2.50	
床掘		m3	1.57	
埋戻	流用土	m3	1.31	
基面整正		m2	0.36	

※この図面はA 1サイズを原寸とする。

工 事 名	令和7年度建整ス振補継第1号 海浜公園内陸上競技場改修工事
施工箇所名	津市末広町 地内
図面の種類	電気設備工構造図 (2)
縮 尺	図示 図面番号 62 133
事業所名	津市 建設部 建設整備課

電気設備工構造図(3)

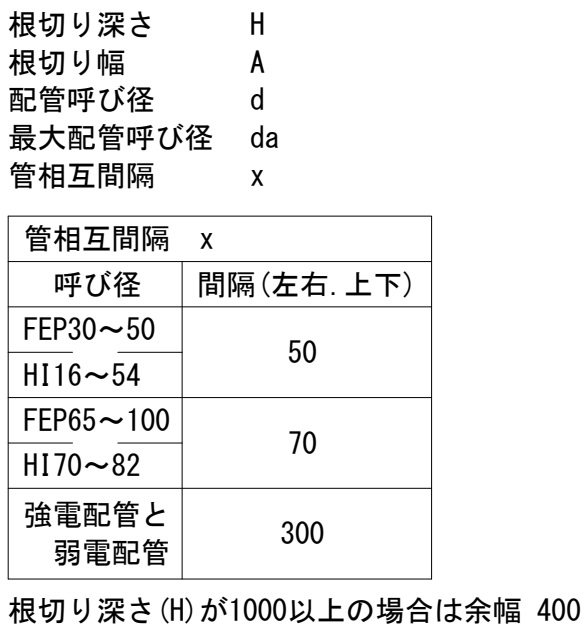

ハンドホール-1~7

1基当り

※この図面はA 1サイズを原寸とする。


工 事 名	令和7年度建整整備補修第1号 海浜公園内陸上競技場改修工事		
施工箇所名	津市末広町 地内		
図面の種類	電気設備工事構造図(3)		
縮 尺	—	図面番号	63 / 133
事業所名	津市 建設部 建設整備課		

電気設備工構造図(4)

キュービクル

屋外銅板製防水型（重耐塩仕様）


回路図

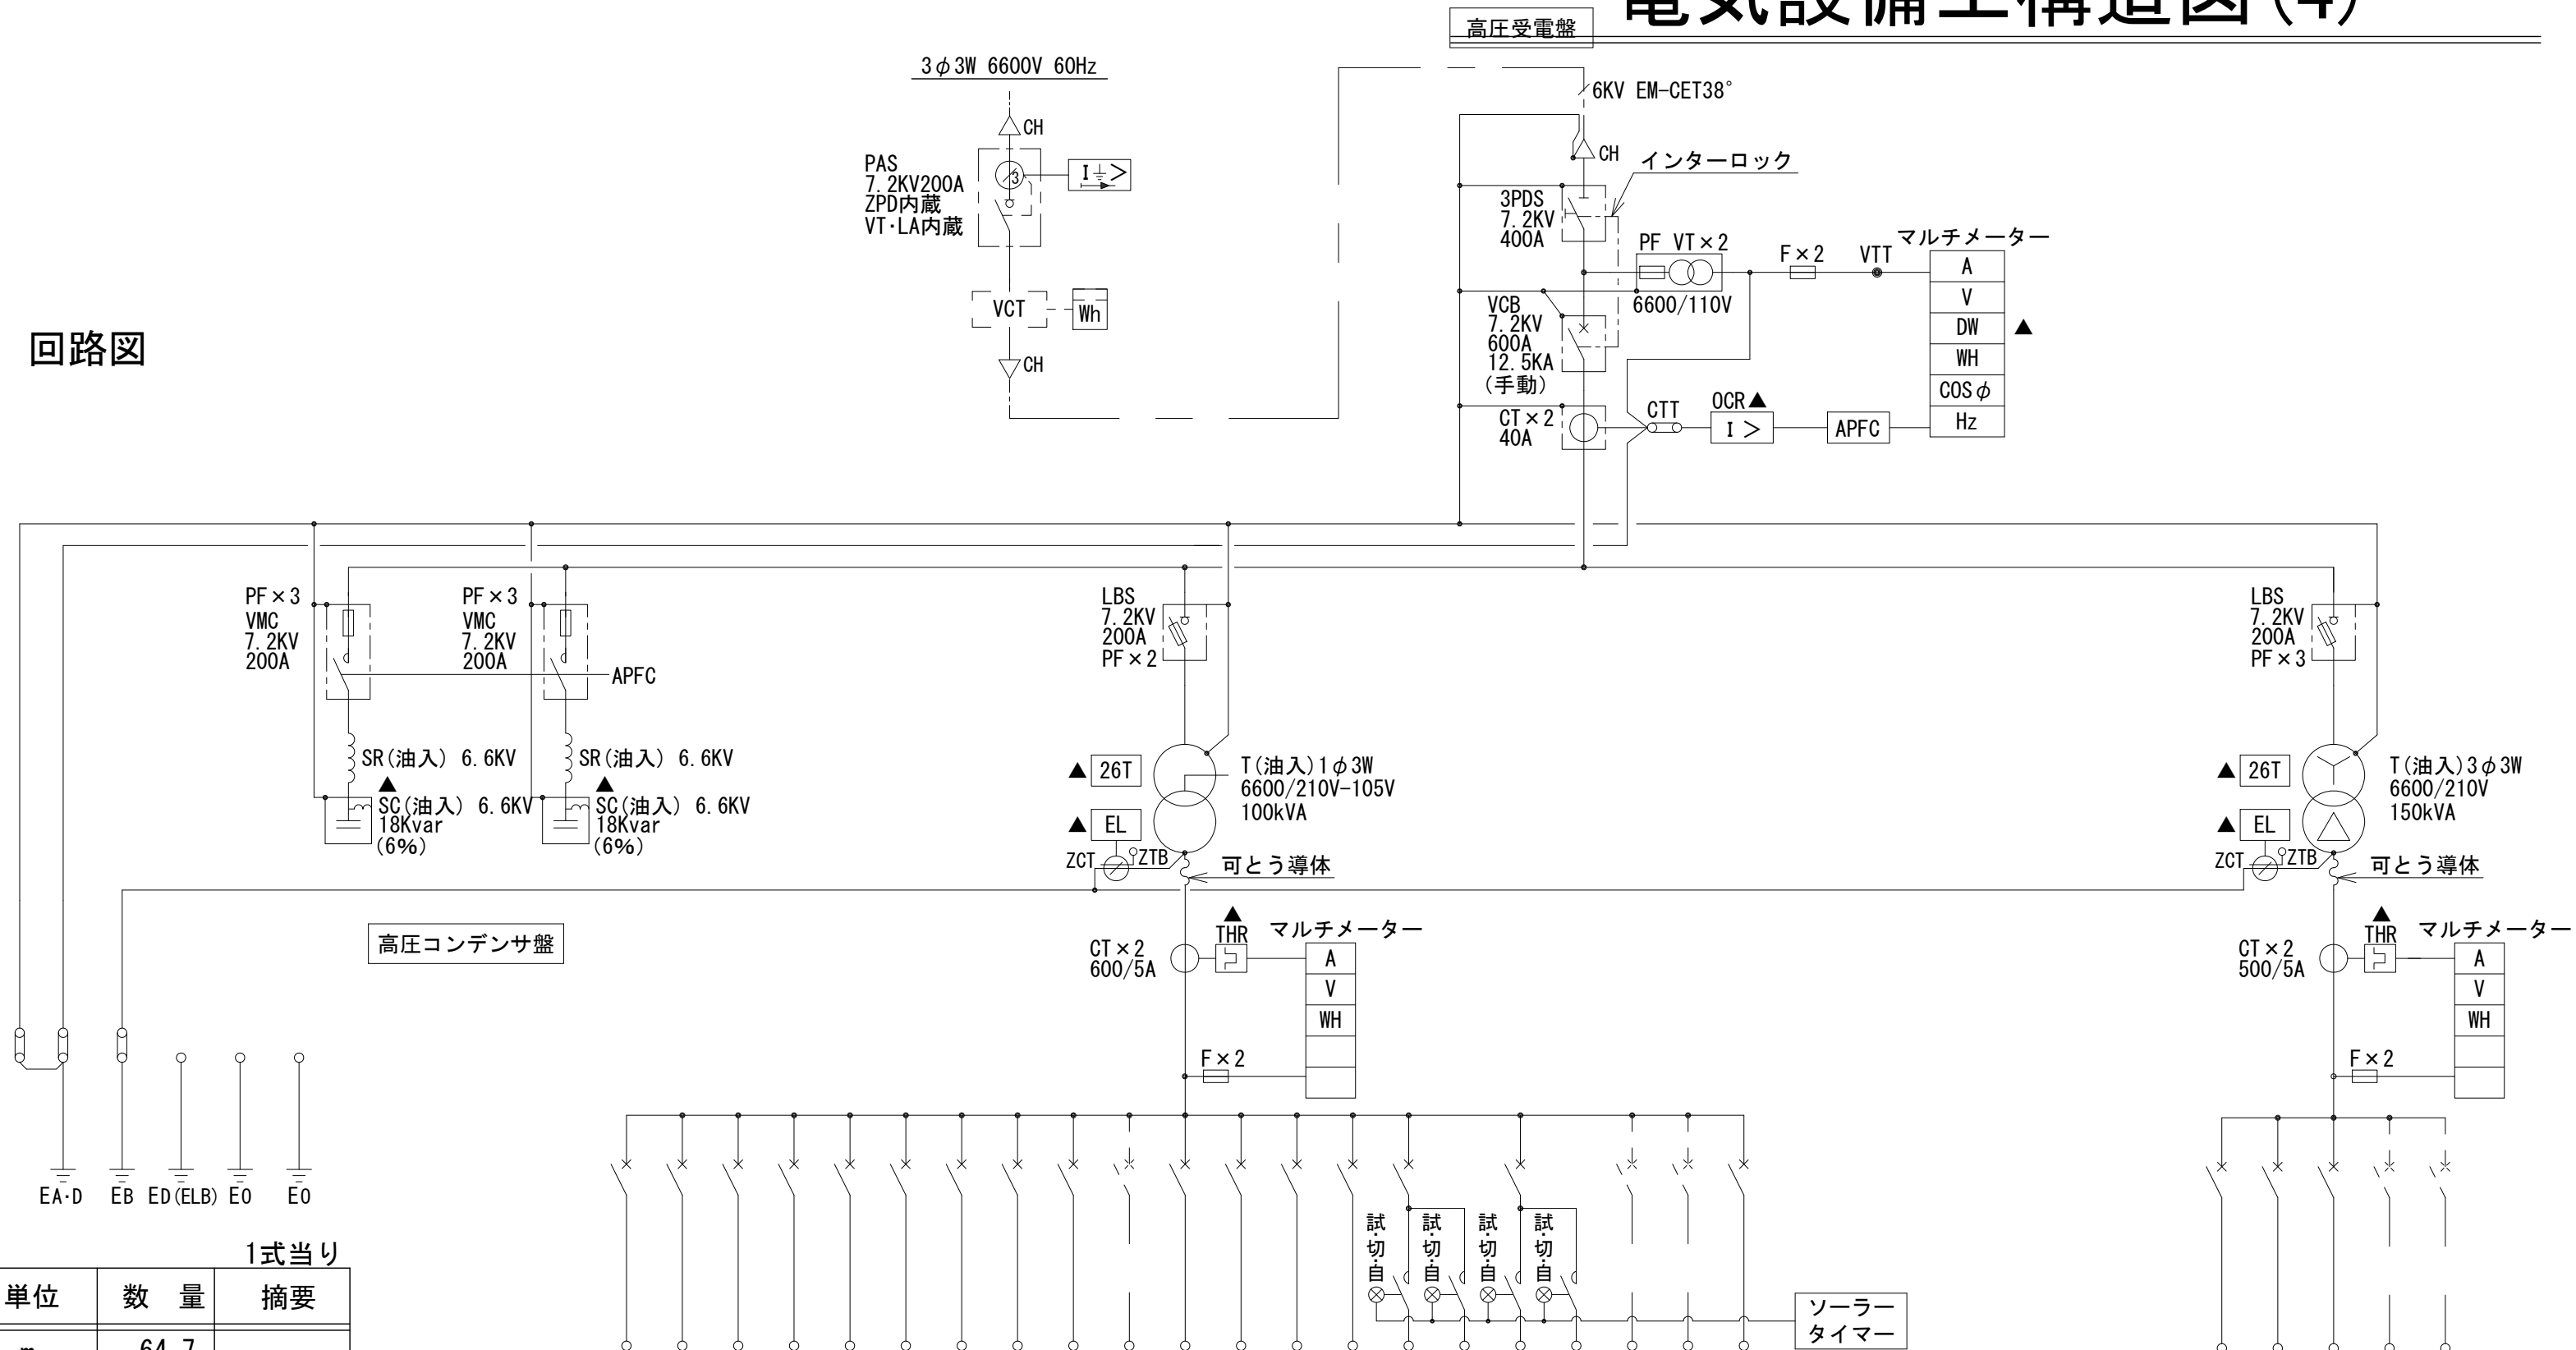


キュービクル		1式当り		
名 称	規 格	単位	数 量	摘要
EM-IE5.5'		m	64.7	
EM-IE38'		m	27.2	
EM-IE60'		m	13.6	
VE16		m	64.7	
VE22		m	40.8	
油入変圧器	1φ3W 6600/210V-105V 100kVA	台	1	
油入変圧器	3φ3W 6000/210V 150kVA	台	1	
高圧進相コンデンサ(油入)	18Kvar 6%	台	2	
高圧リアクトル(油入)	18Kvar 6%	台	2	
受変電設備	4面体	式	1	
コンクリート	18-8-40BB	m3	4.22	
同上型枠		m2	5.44	
均しコンクリート	18-8-40BB	m3	0.60	
同上型枠		m2	0.72	
基礎砕石	RC-40 t=100	m2	11.96	
鉄筋	D13	kg	165.37	
床掘		m3	5.25	
埋戻	流用土	m3	1.34	
基面整正		m2	11.96	

- 特記
- ・公共建築工事標準仕様とする
 - ・銅板製屋外防水型重耐塩仕様とする
 - ・▲印の警報をキュービクル内に表示し、一括警報にて無電圧接点回路で警報盤へ出力する
 - ・各扉と連動させて照明を点滅を行う
 - ・キュービクル内の床は底板付とする
 - ・低圧配電盤の表面結線は必要十分な銅帯とすること
 - ・トッランナー変圧器(油入)とする
 - ・トランス下部には震動防止ゴム、耐震ストッパーを取付すること
 - ・扉背面に変圧器、リアクトル、コンデンサの銘板を貼ること
 - ・設置する設備容量で各機器のサイズを見直しをすること
 - ・姿図は参考図とし製作に当たっては、監督員と打合せをすること

正面図

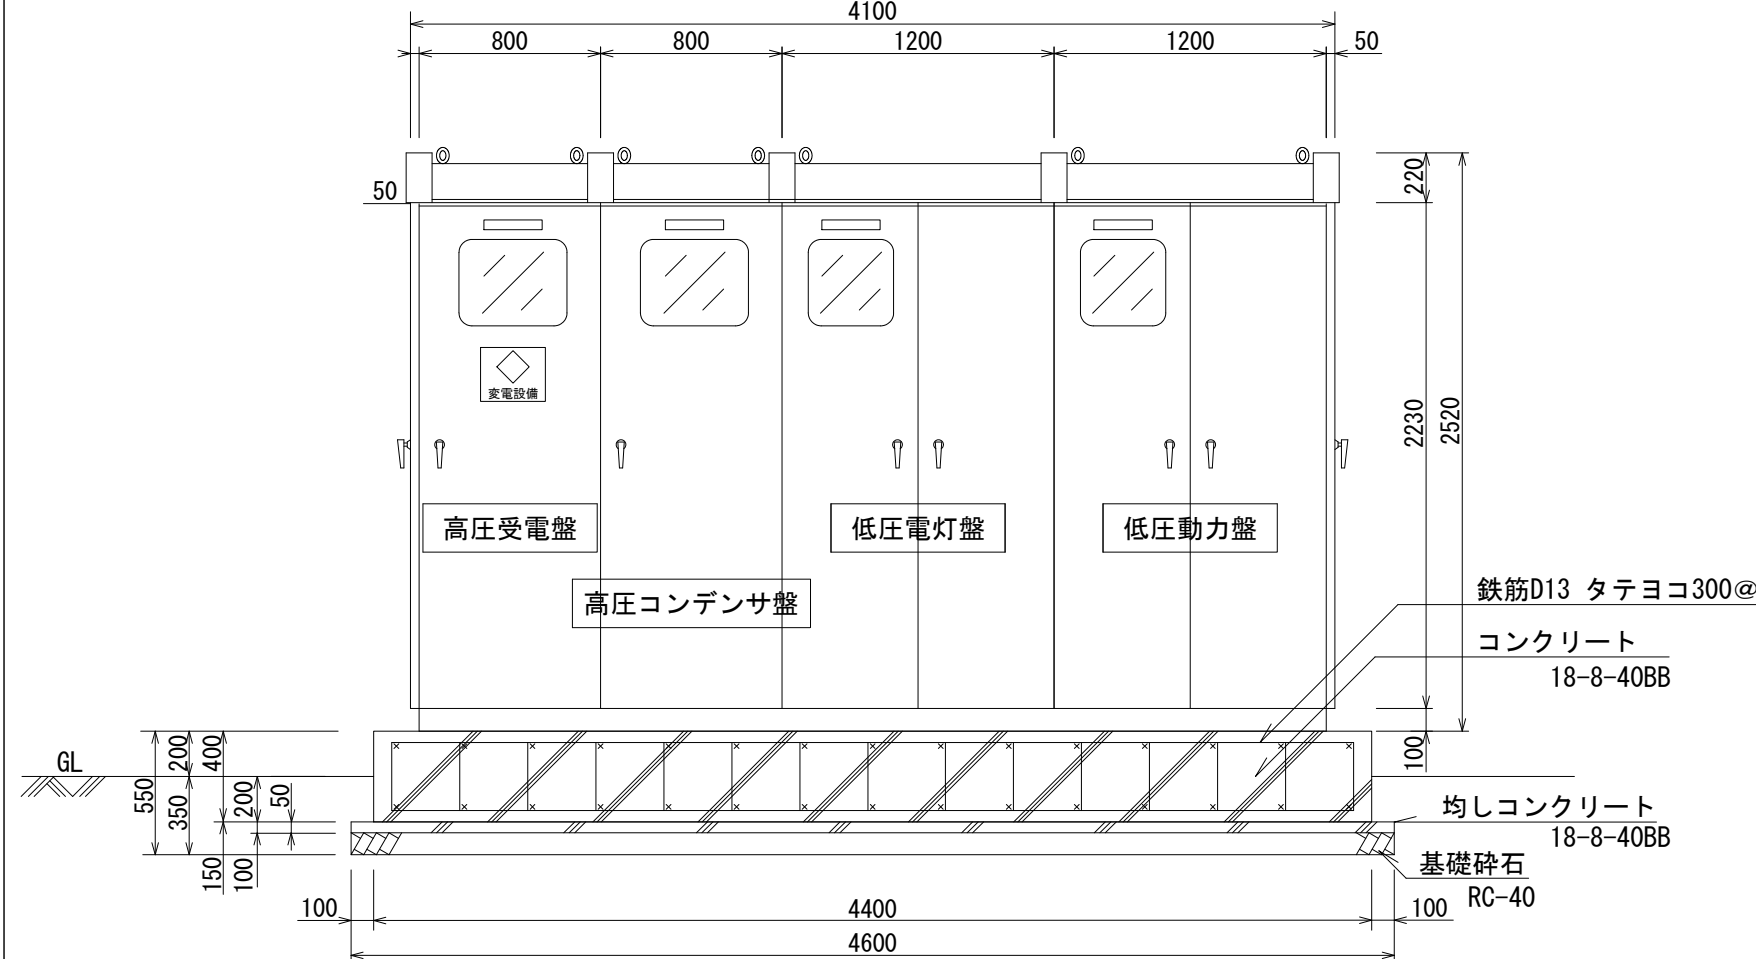

側面図

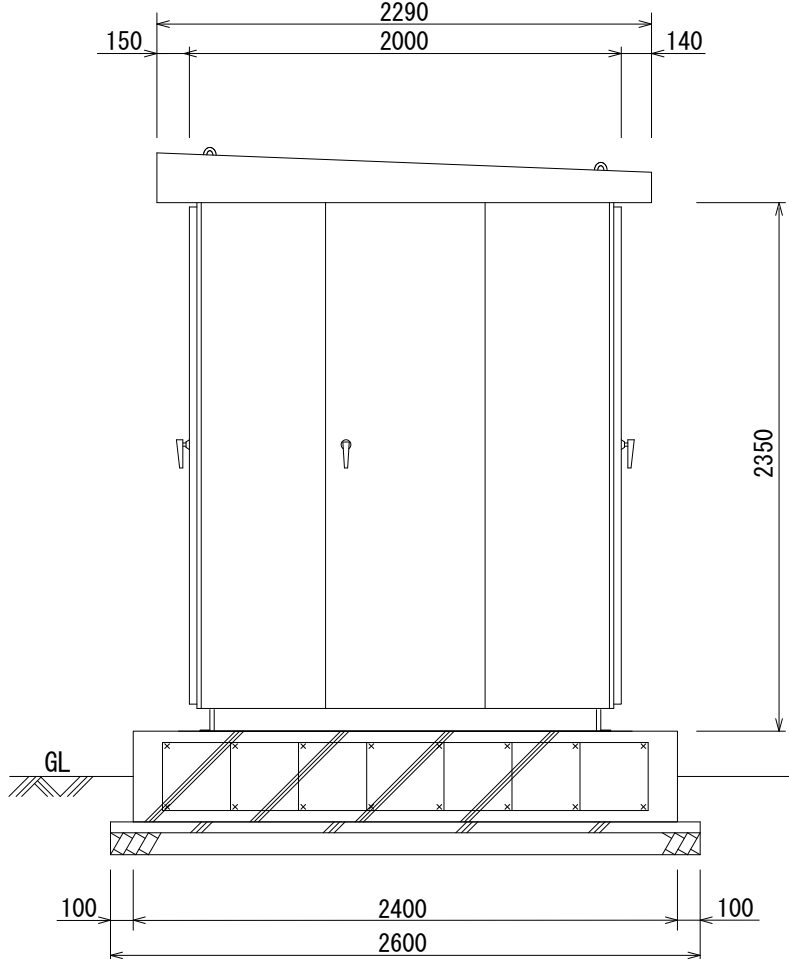

低圧電灯盤 89.7 kVA

メインスタンドは 17kVA 使用できる幹線、開閉器とする


低圧動力盤 97.9 kVA/60.0kW

管理棟は 60kVA 使用できる幹線、開閉器とする

接地極埋設参考図


各接地極は10m離すこと

各接地極には埋設標示標と接地極埋設標示杭を設置すること

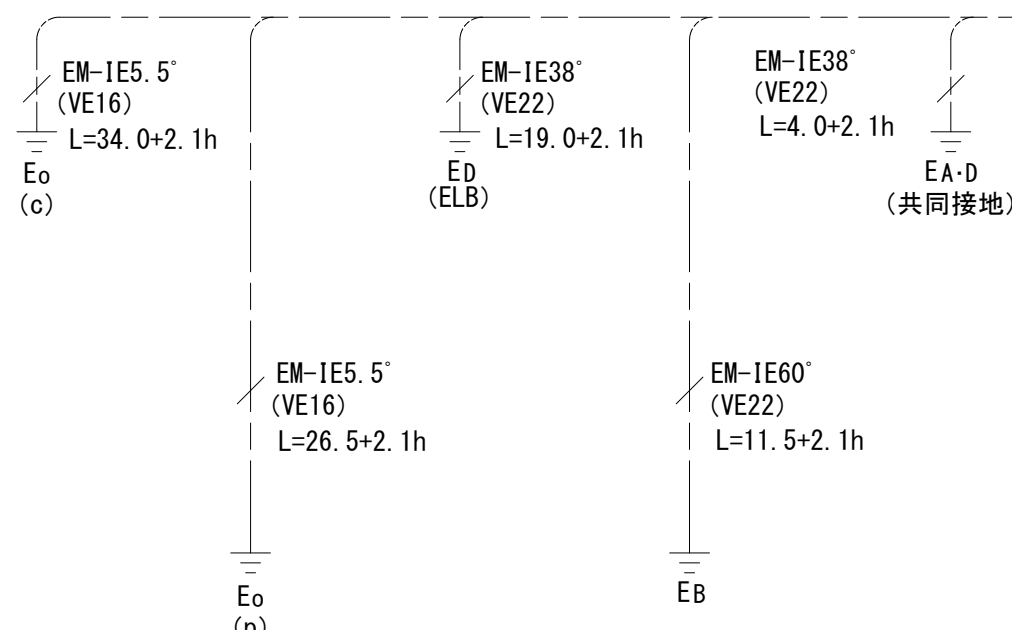

受変電設備図

引込柱

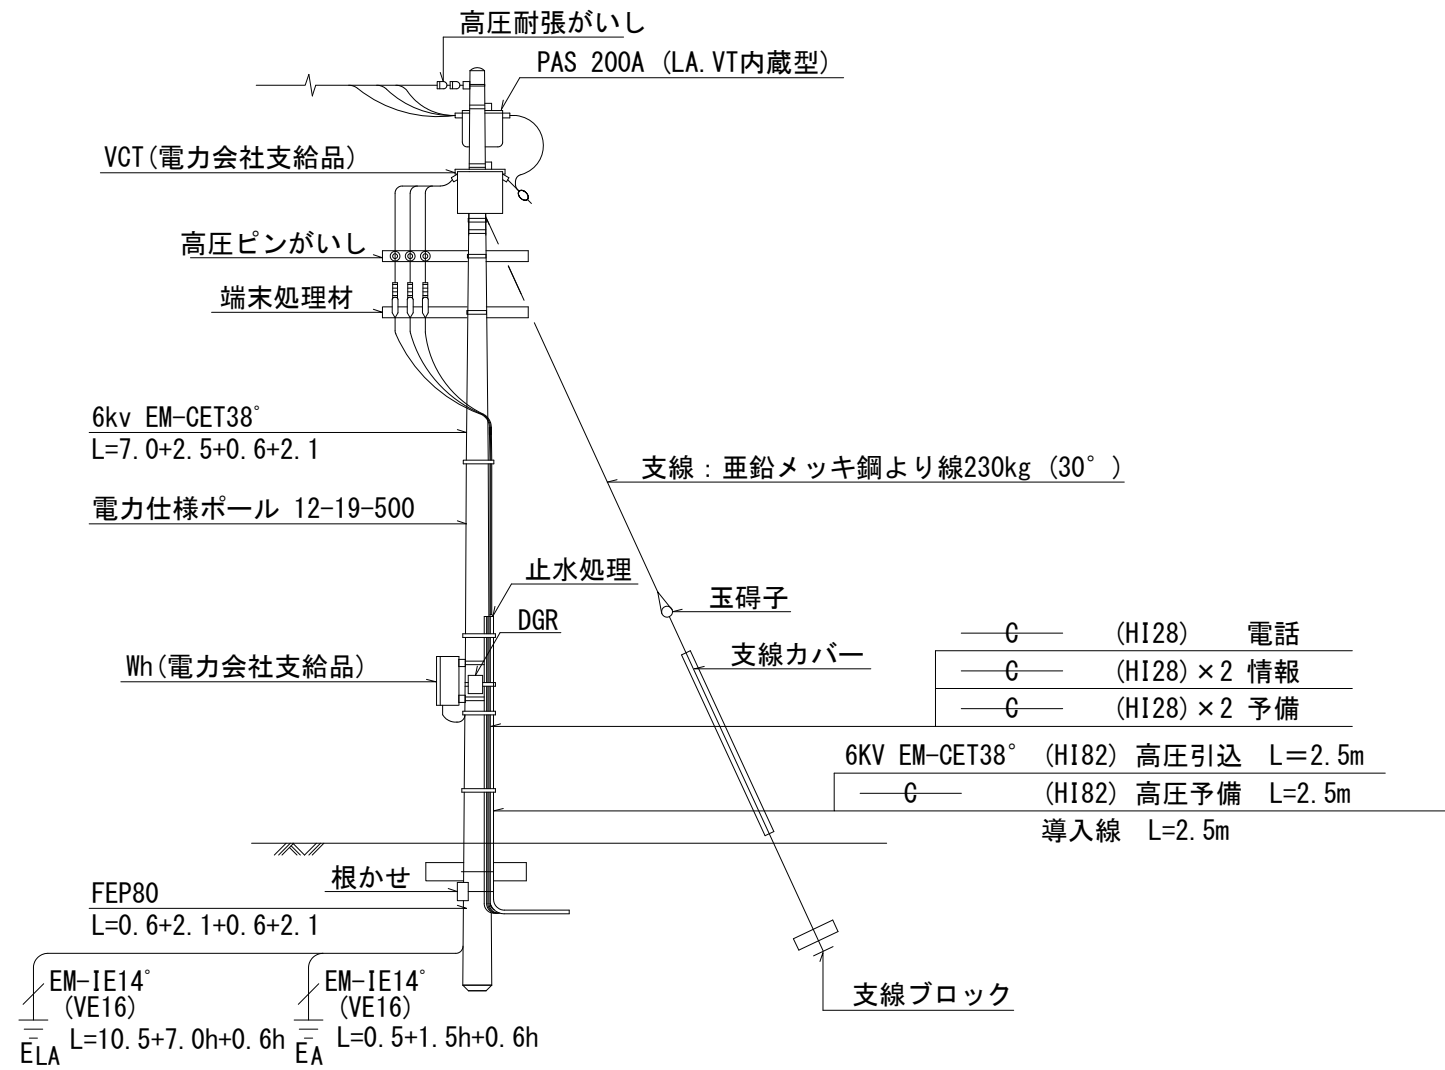


引込柱

引込柱		1式当り		
名 称	規 格	単位	数 量	摘要
EM-IE14'		m	20.7	
6kv EM-CET38'		m	12.2	
導入線		m	2.5	
VE16		m	20.7	
HI82		m	5.0	
FEP80		m	5.4	
電力仕様ポール	12-19-500	本	1	
支線	垂鉛メッキ鋼より線230kg	箇所	1	
軽腕金	1.5	本	5	
高圧耐張がいし		個	3	
高圧ビンがいし		個	3	


※この図面はA 1サイズを原寸とする。

工 事 名	令和7年度建整ス振補経第1号 海浜公園内陸上競技場改修工事		
施工箇所名	津市末広町 地内		
図面の種類	電気設備工構造図(4)		
縮 尺	—	図面番号	64 133
事業所名	津市 建設部 建設整備課		


電気設備工構造図(5)

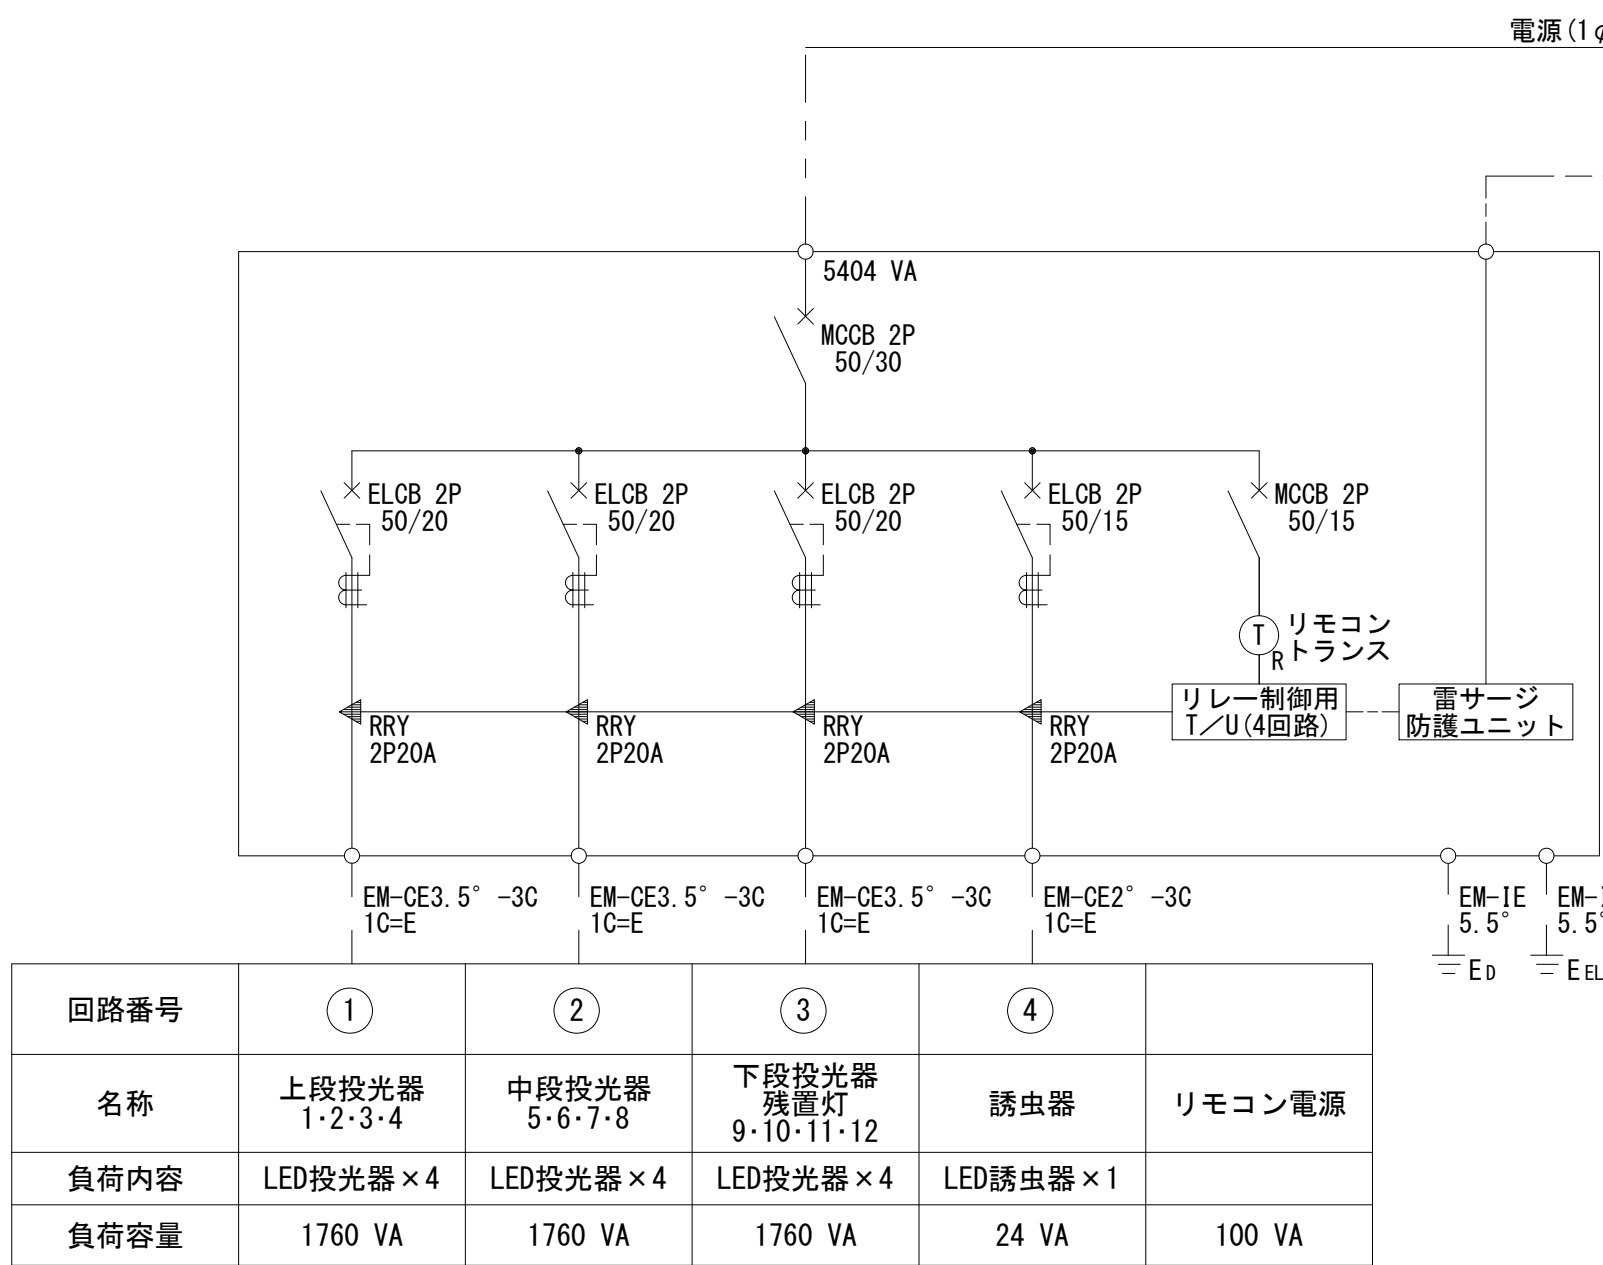


ナイター分電盤 結線図 (P-2)

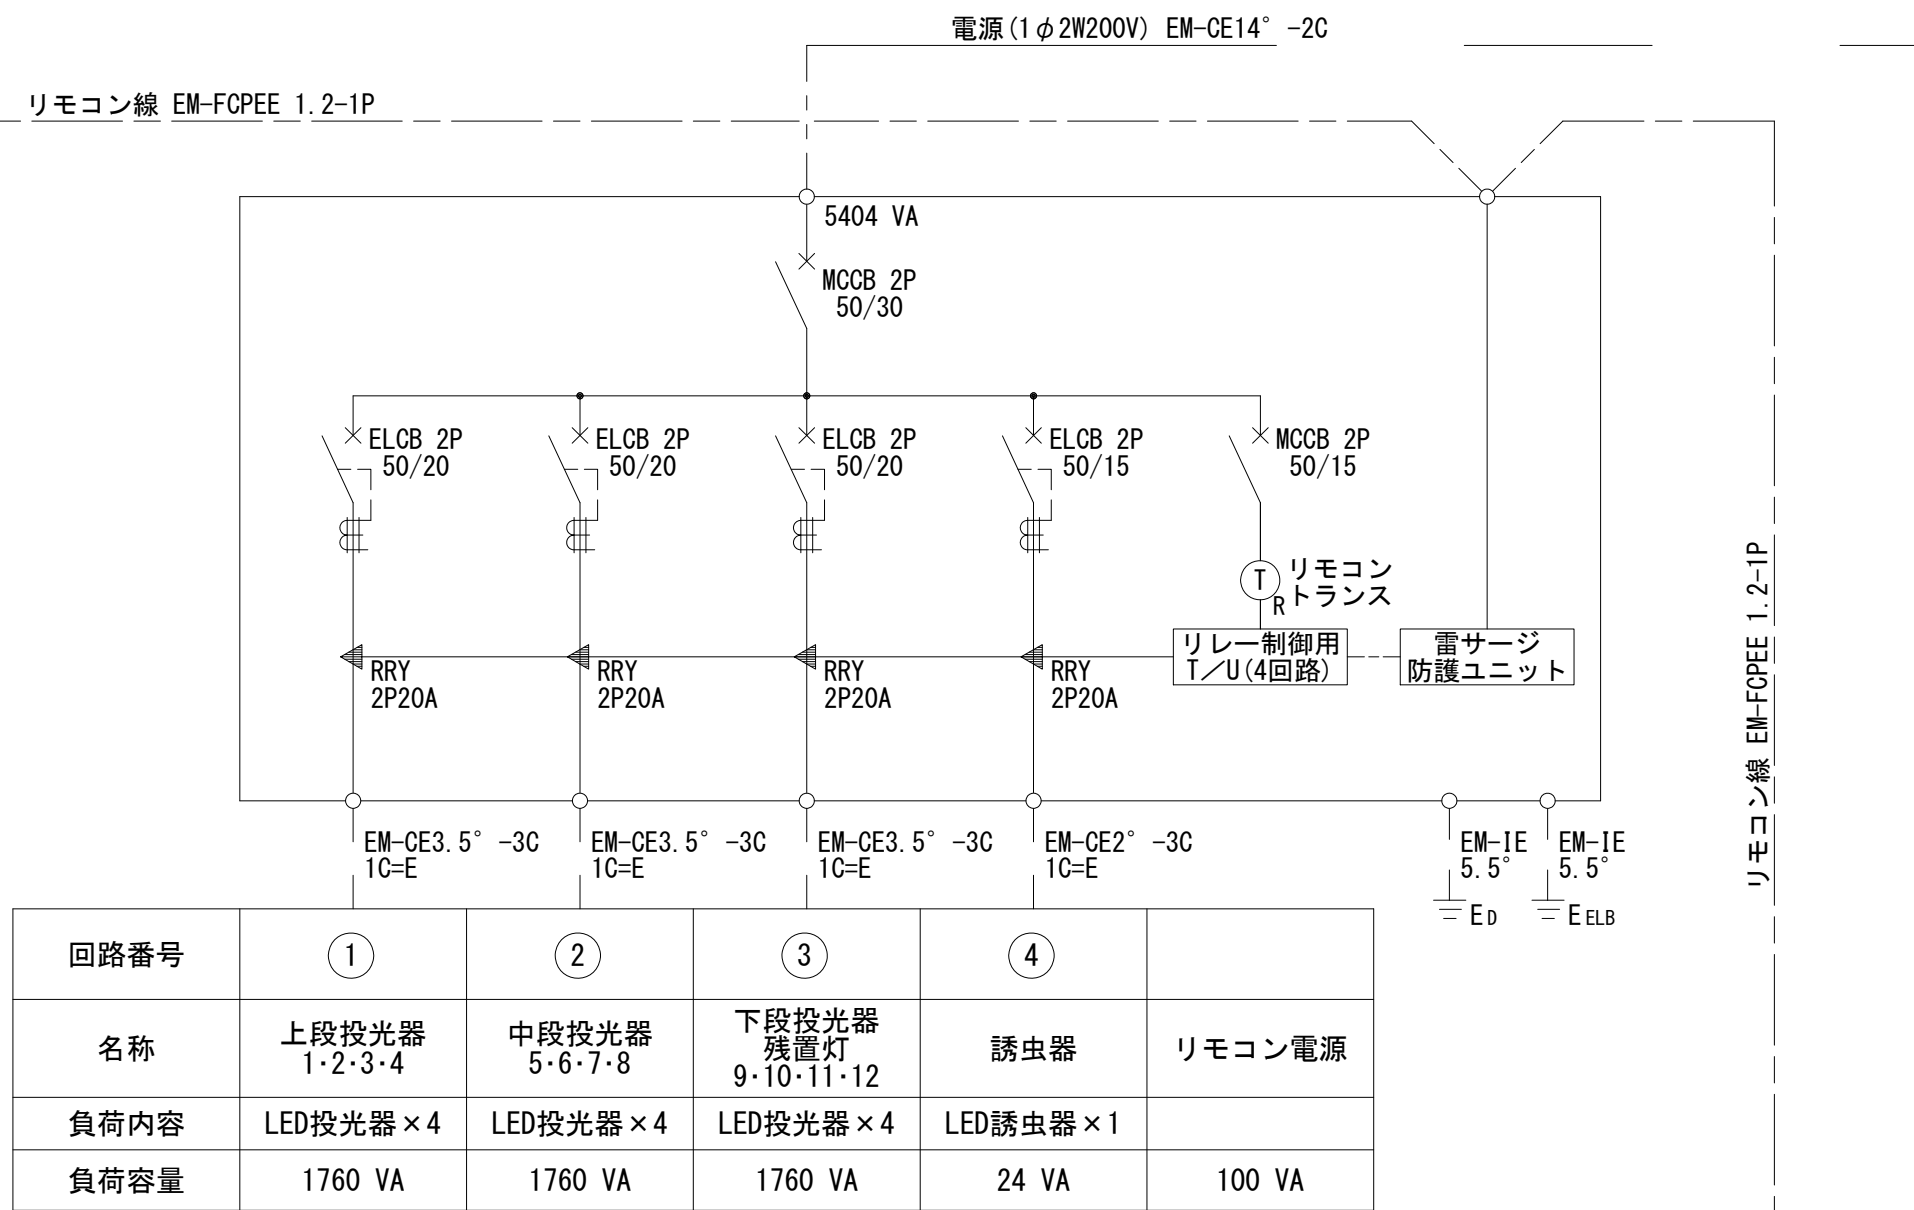



ナイター分電盤 結線図 (P-1)

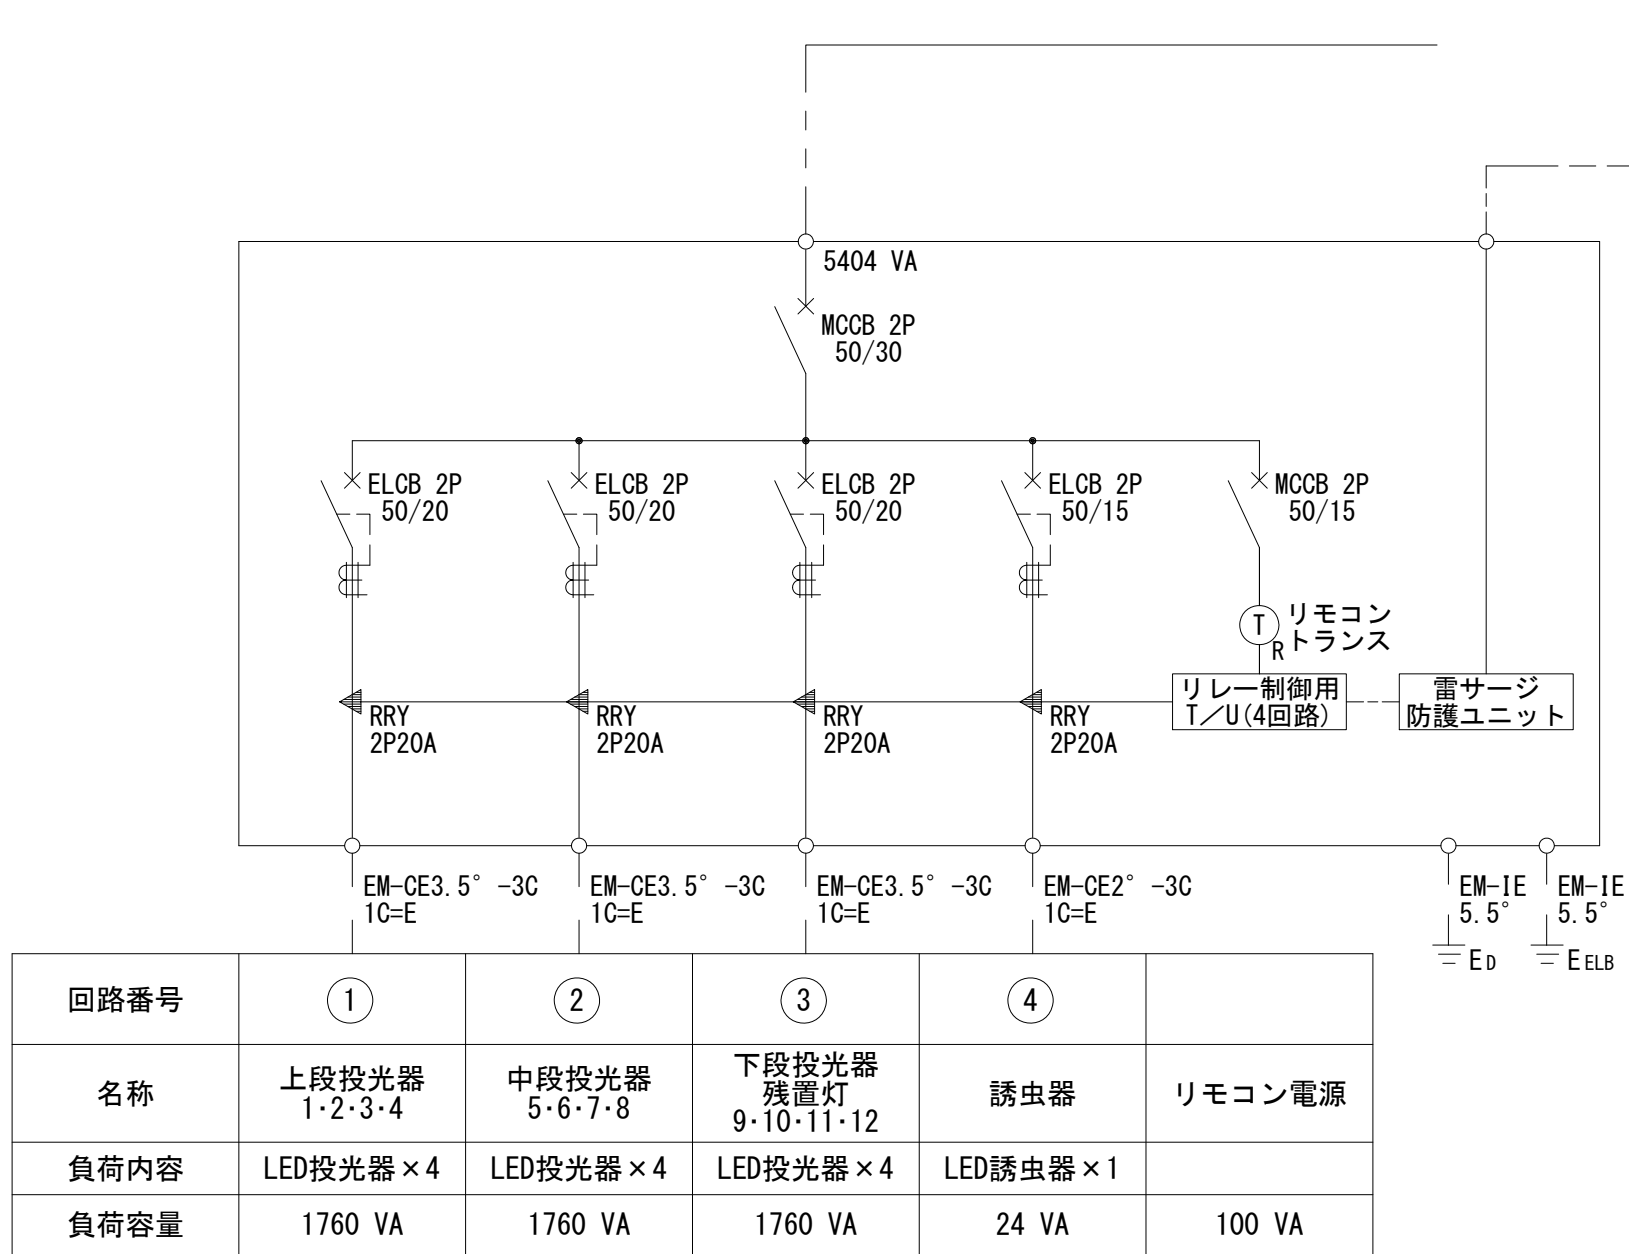


ナイター分電盤 結線図 (P-4)

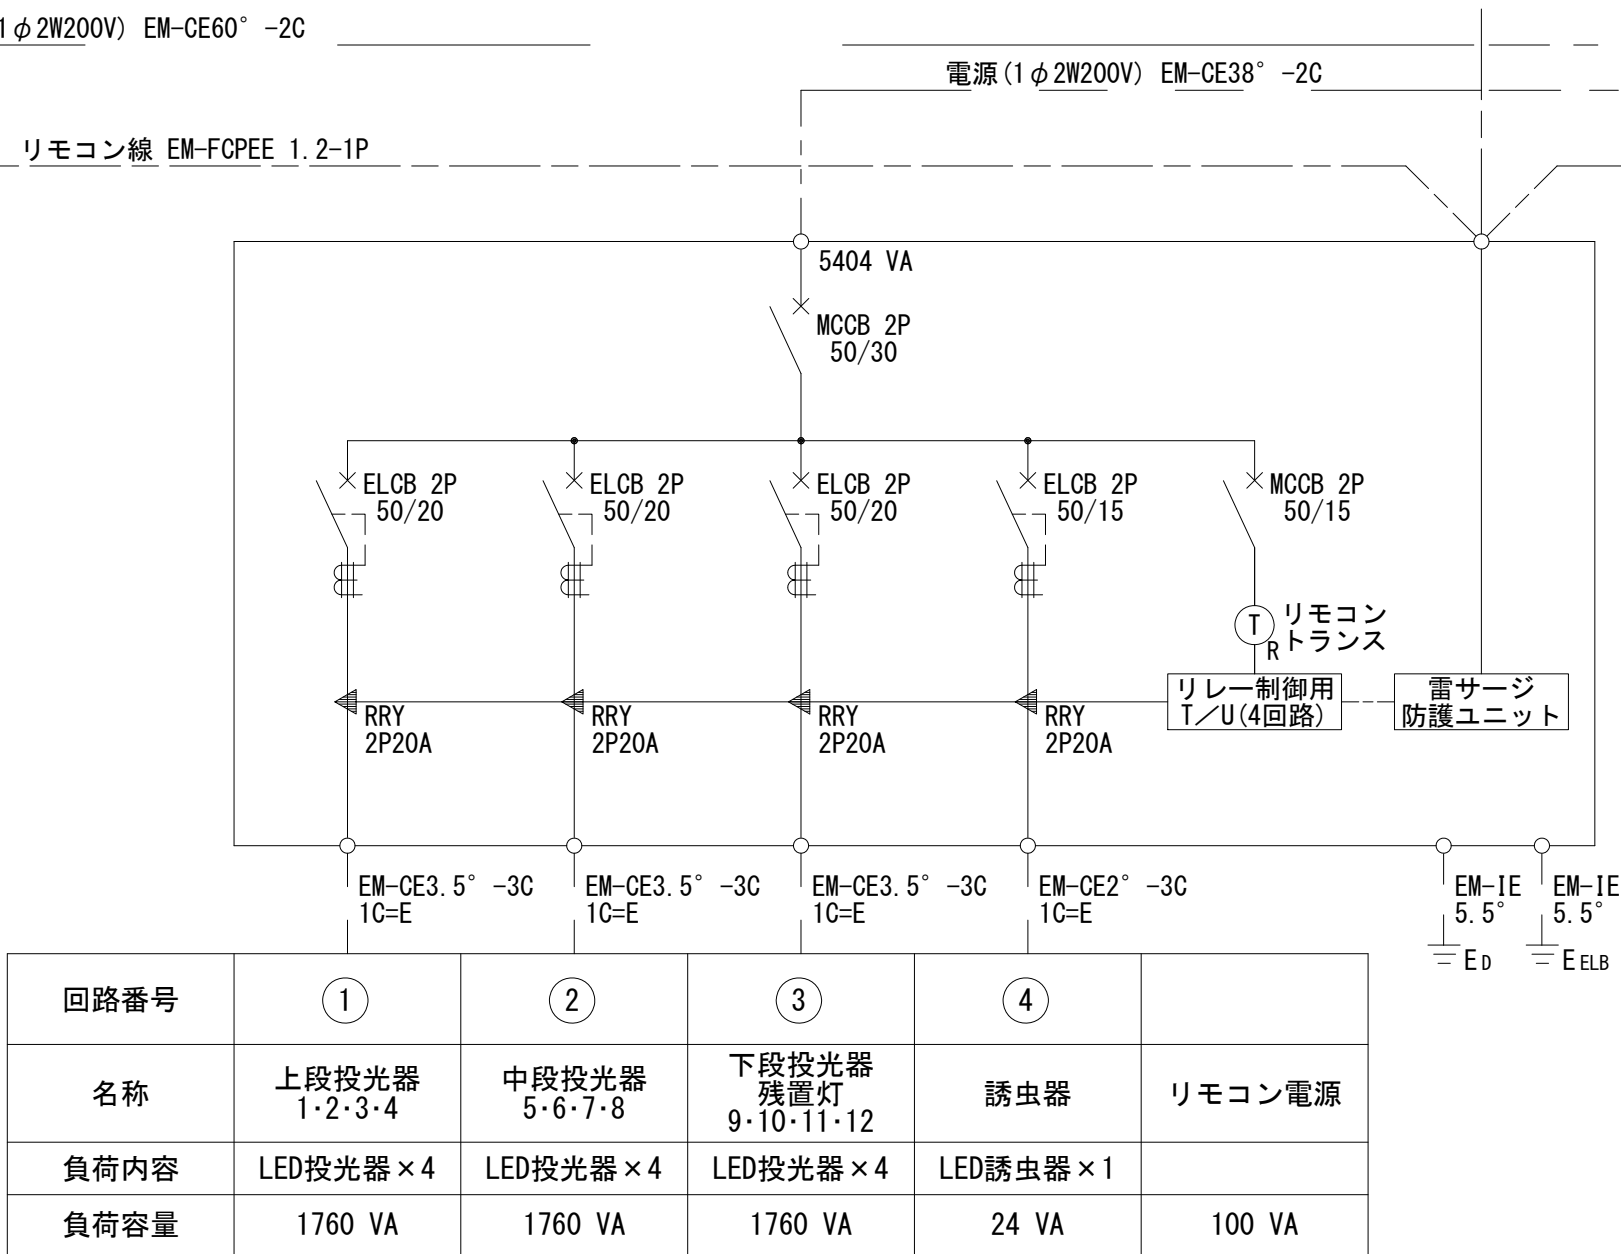

ナイター分電盤 結線図 (P-3)

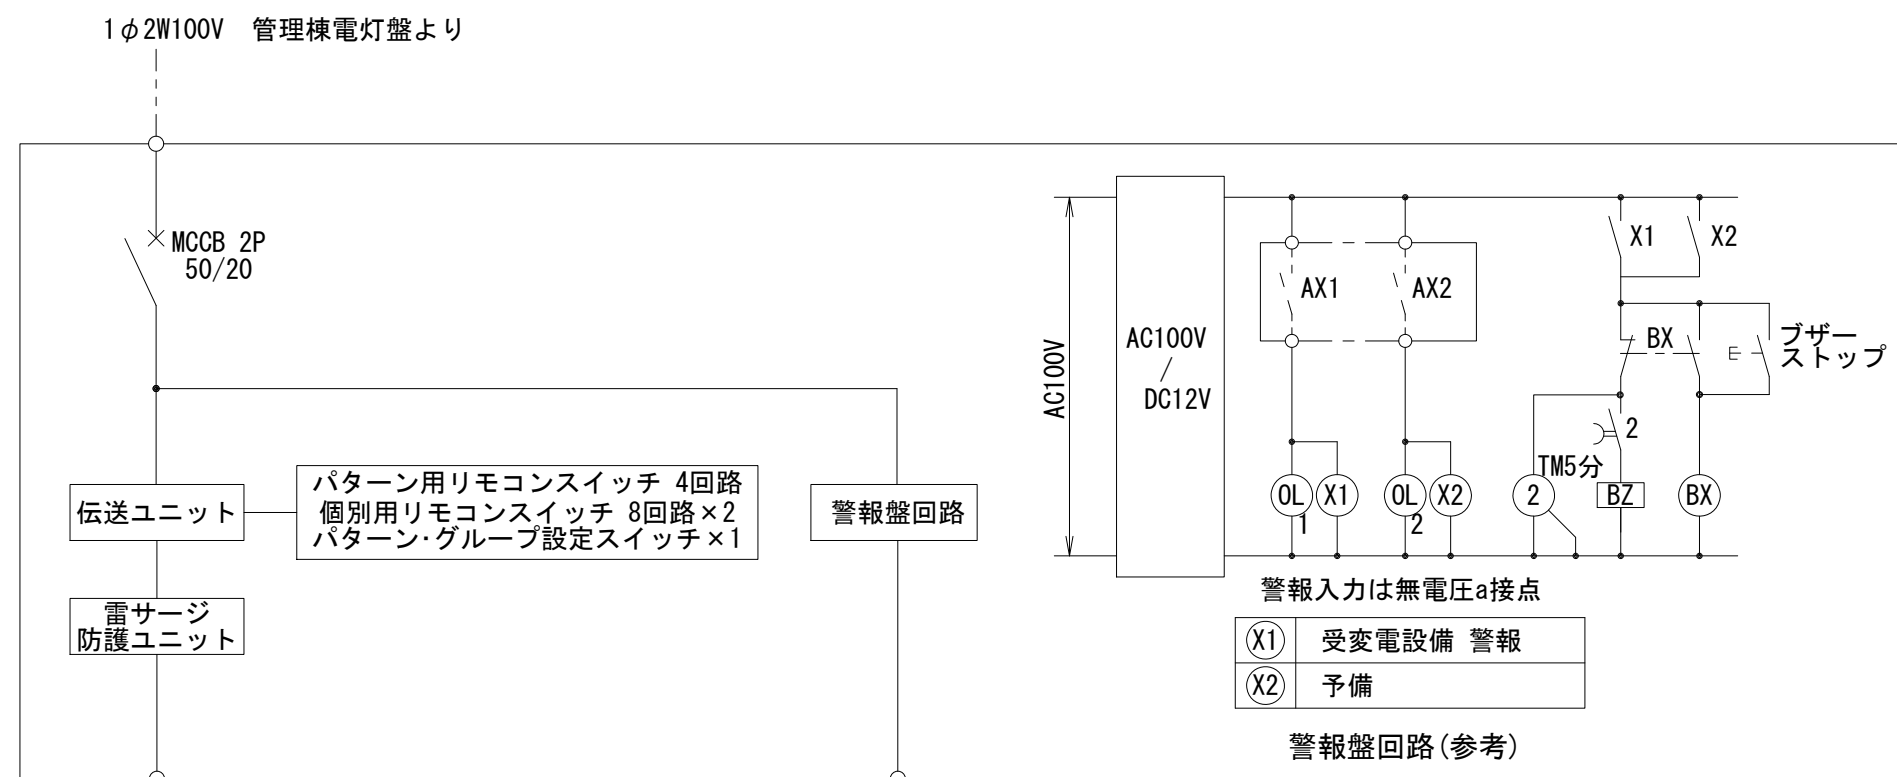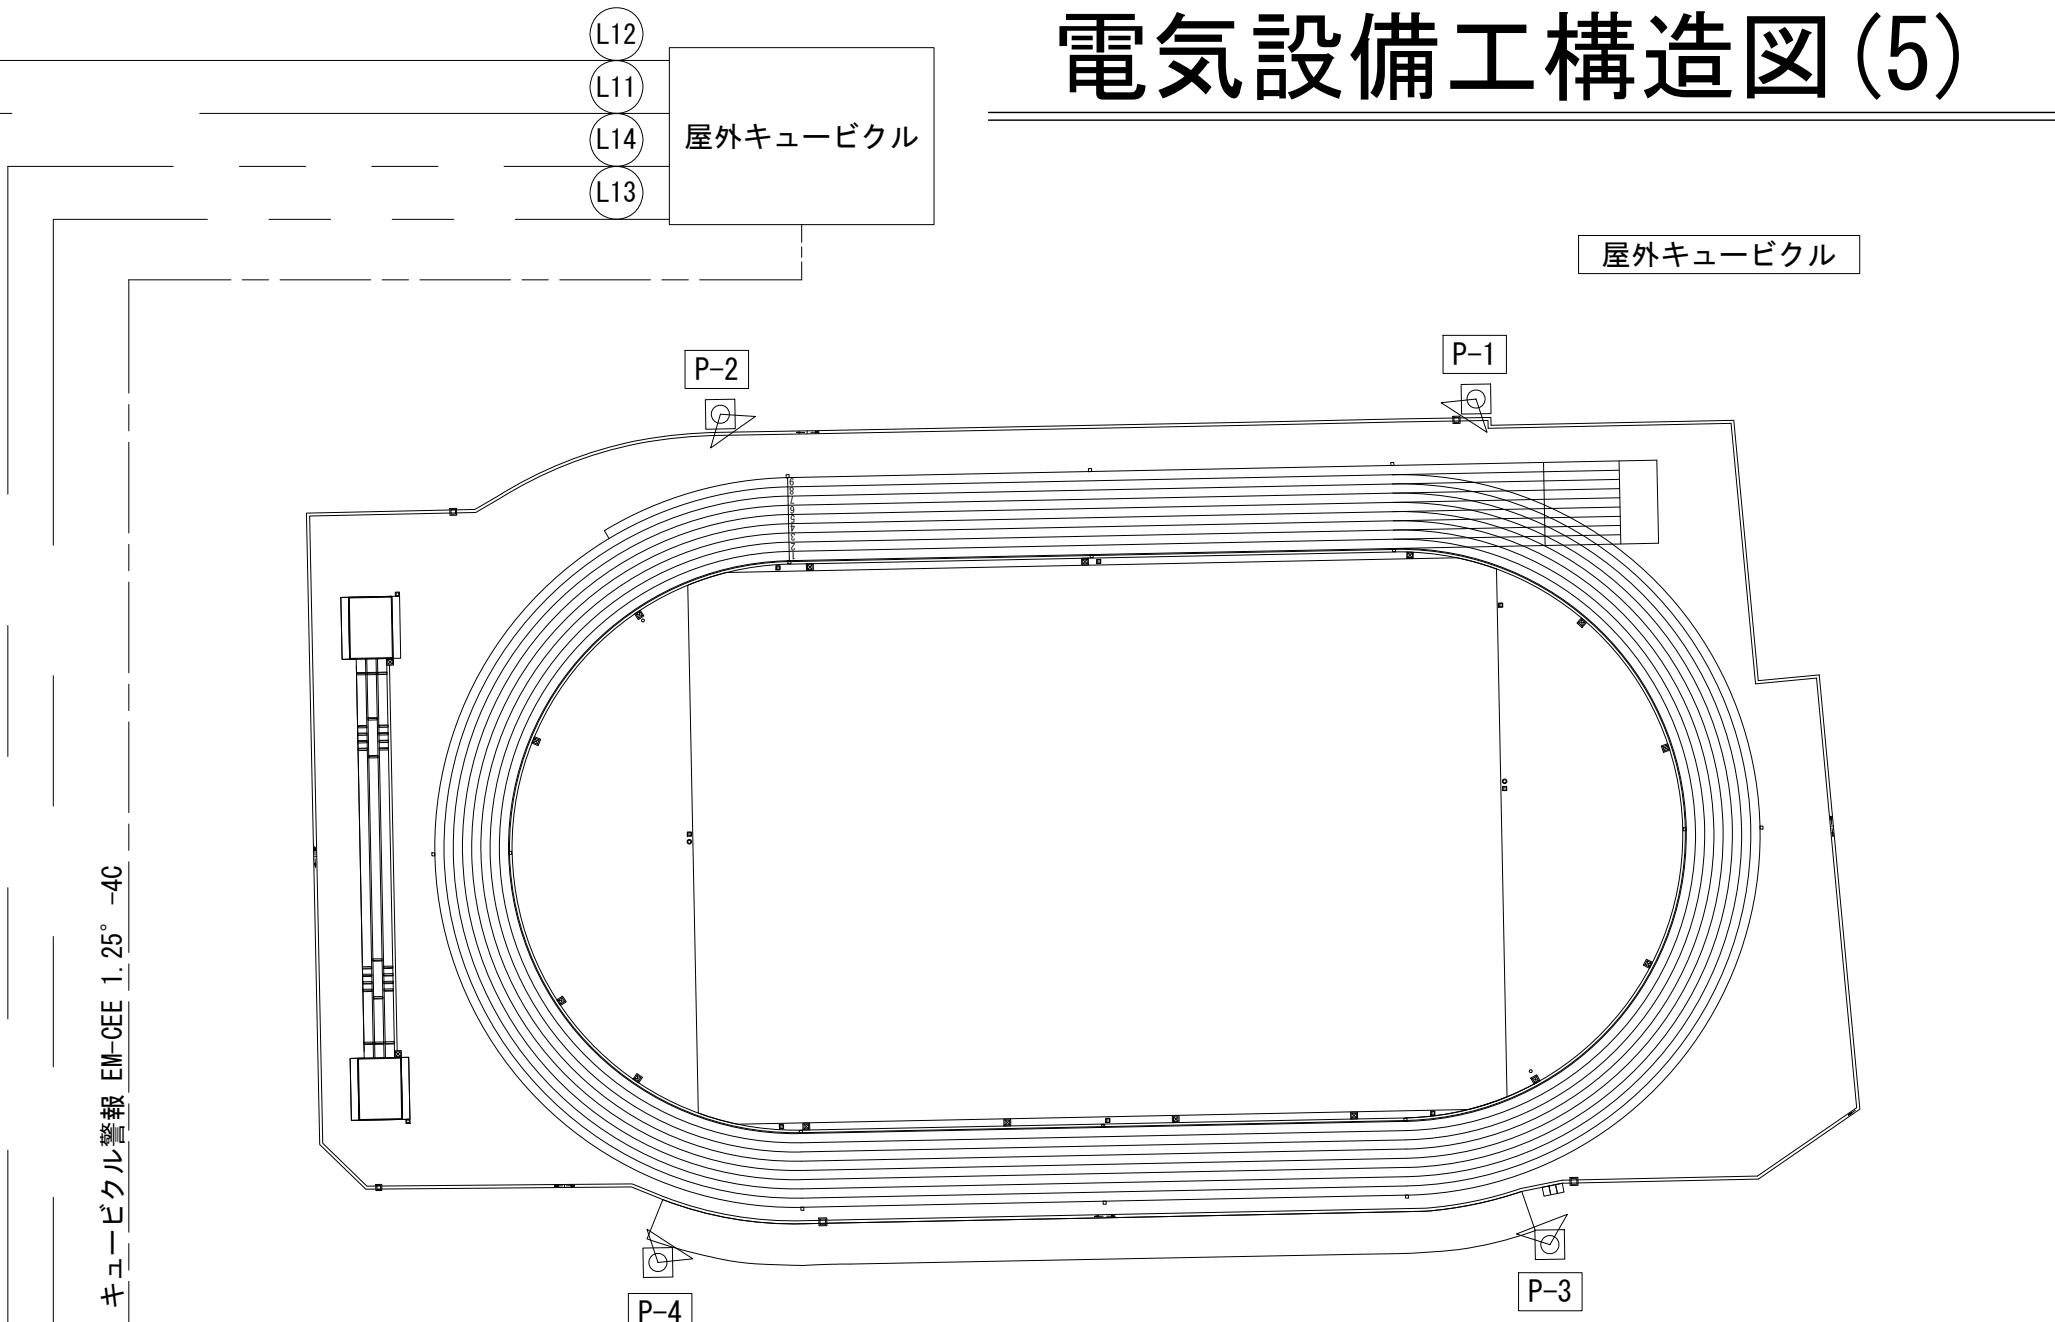


ナイター点灯盤・警報盤 結線図
管理棟

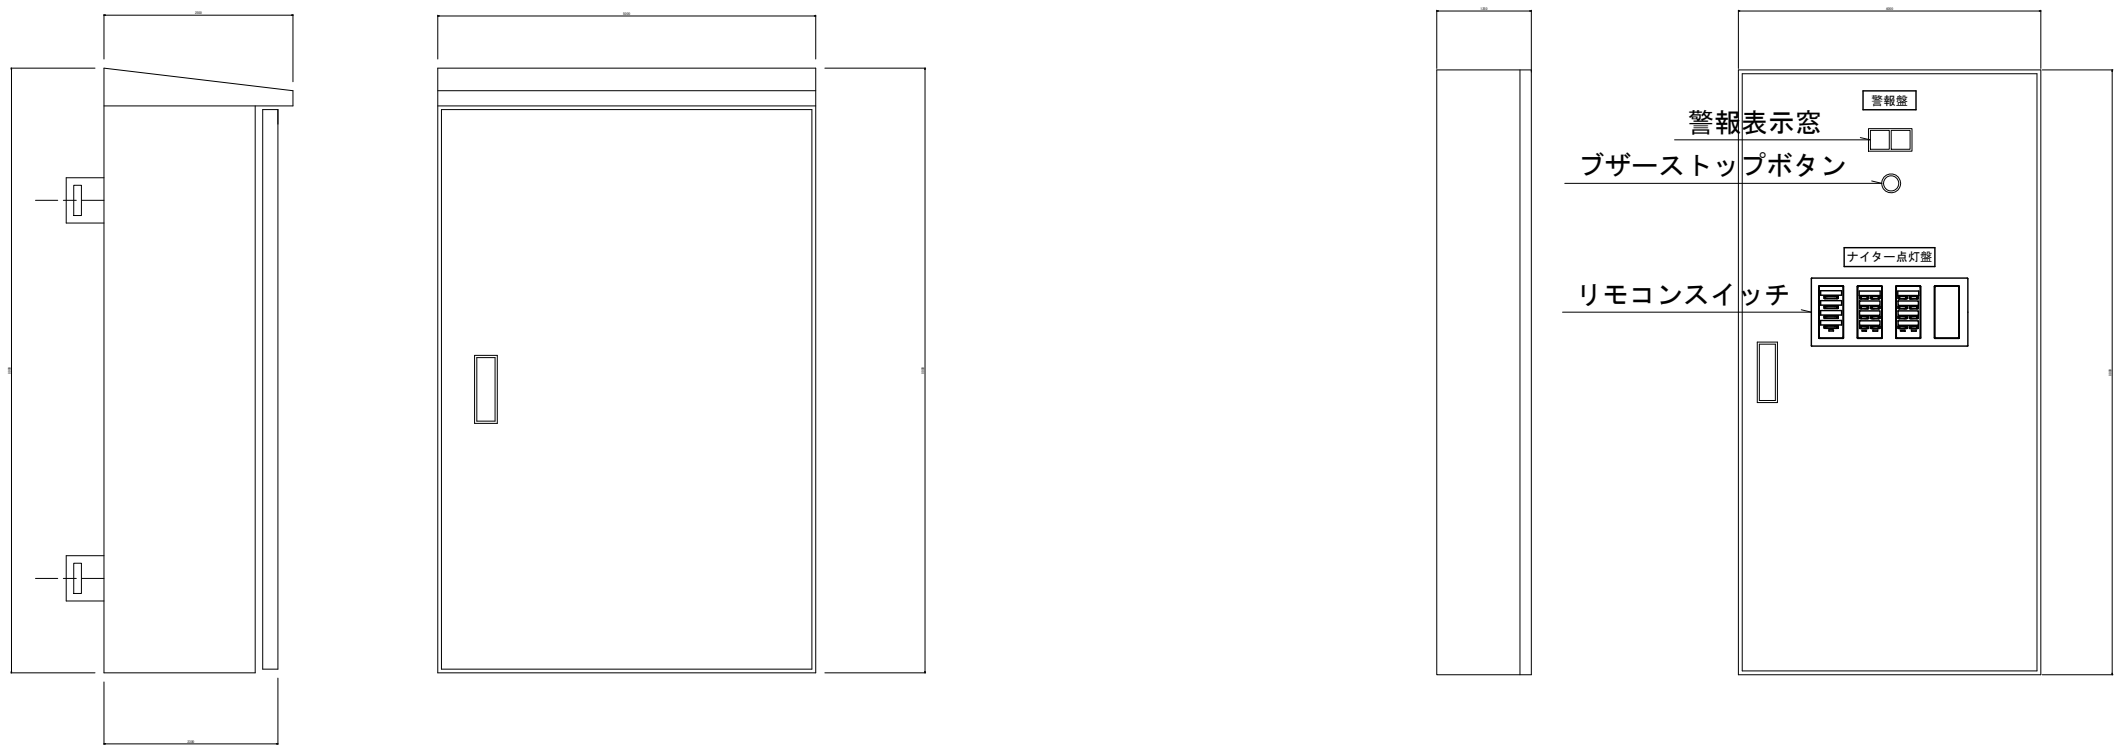

仕様
屋外防雨形(コンクリート柱取付). 重耐塩仕様
材質: ステンレス製
塗装: 指定色塗装仕上げ
コンクリート柱取付金物付
公共建築工事仕様

ナイター分電盤 姿図 (参考)


P-1, P-2, P-3, P-4共通

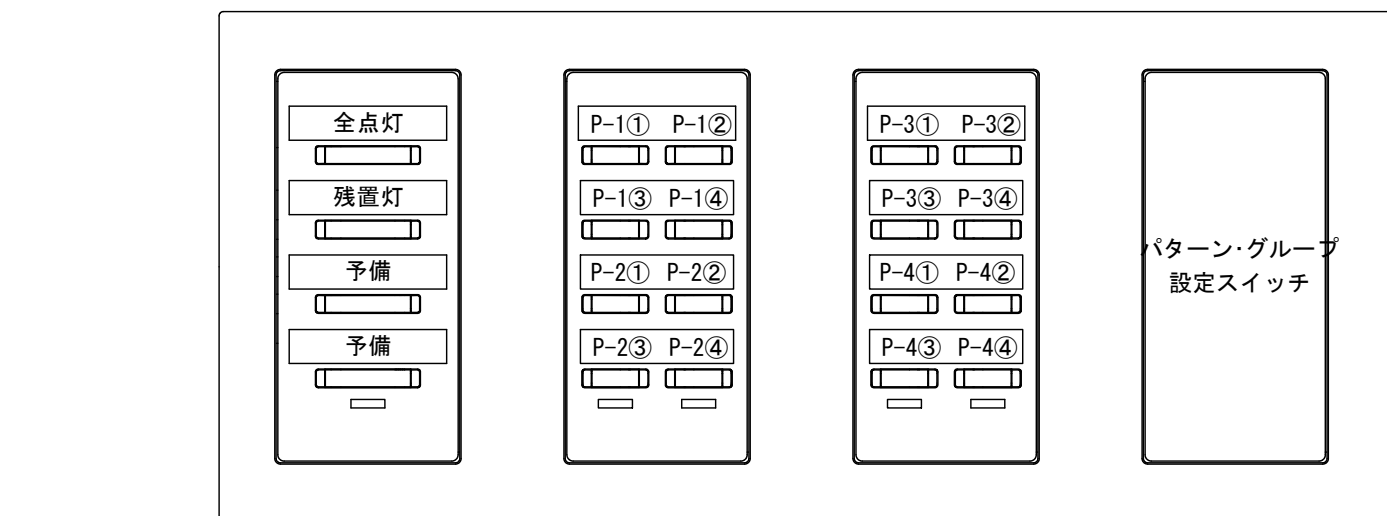

点灯パターン表

パターン	盤記号 回路番号	P-1				P-2				P-3				P-4			
		①	②	③	④	①	②	③	④	①	②	③	④	①	②	③	④
全点灯		●	●	●	●	●	●	●	●	●	●	●	●	●	●	●	●
残置灯				●	●			●	●			●	●			●	●



ナイター点灯盤・警報盤 姿図 (参考)

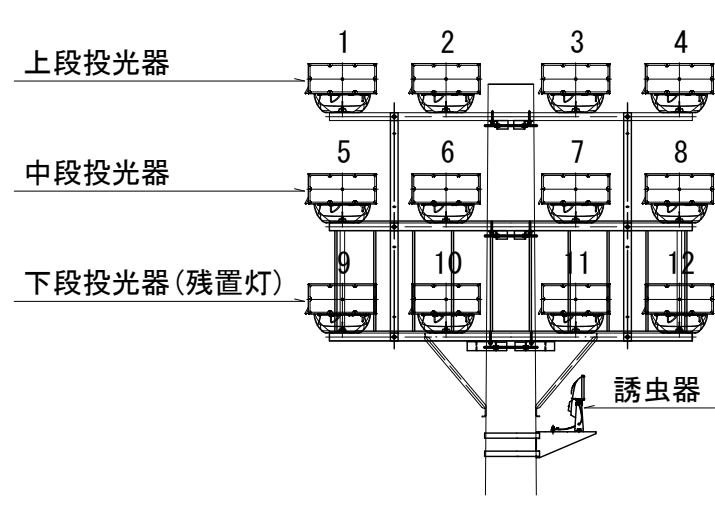

投光器, 誘虫器 位置図

※この図面はA 1サイズを原寸とする。

工 事 名	令和7年度建整ス振補継第1号 海浜公園内陸上競技場改修工事		
施工箇所名	津市末広町 地内		
図面の種類	電気設備工構造図(5)		
縮 尺	—	図面番号	65
事業所名	津市 建設部 建設整備課		

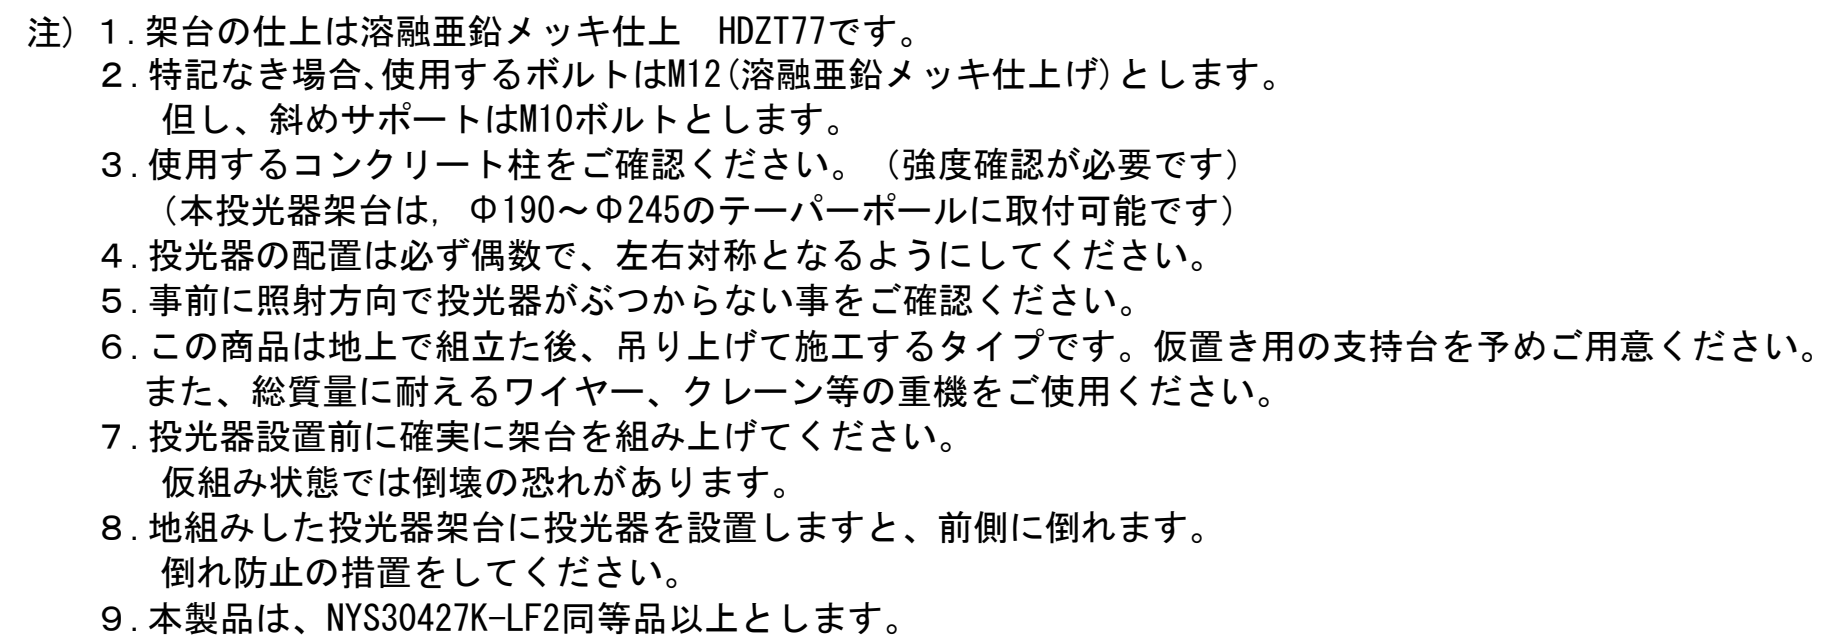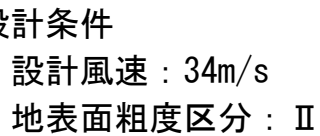


工 事 名	令和7年度建整ふ振補継第1号 海浜公園内陸上競技場改修工事		
施工箇所名	津市末広町 地内		
図面の種類	電気設備工構造図(6)		
縮 尺	—	図面番号	66 133
事業所名	津市 建設部 建設整備課		

本器具の使用環境	取付部位	屋 外
	特殊条件	—
	水環境	防 雨
	温度環境	—
	風環境	60m／s以下
	震動環境	一 般
器具質量： 約360kg (投光器を除く)		

電気設備工構造図(7)

ナイター照明灯（参考）

競技用投光器

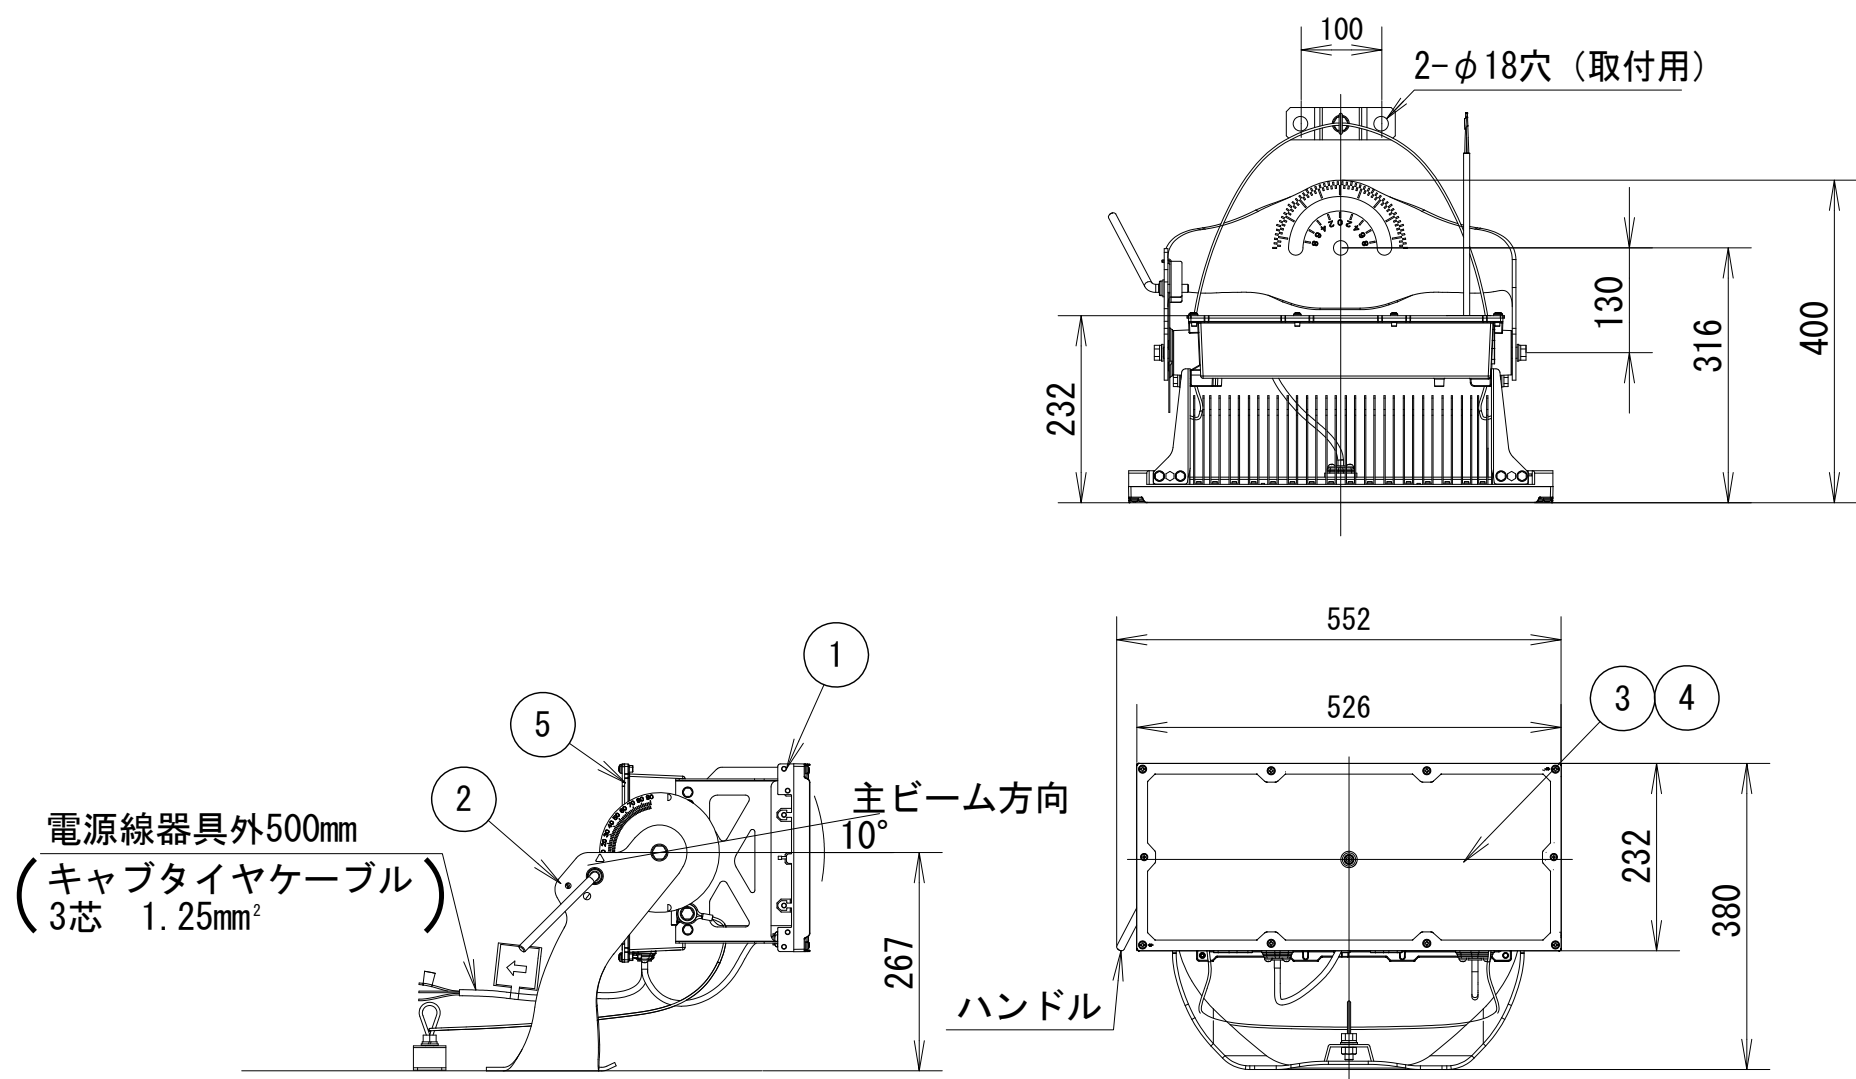


⑦	LEDユニット		
⑥	レンズ	アクリル樹脂	
⑤	パネル	強化ガラス (t4.0)	透明 (耐候塗装)
④	上蓋	ステンレス鋼板 (t1.2)	ミディアムグレーメタリック ポリエステル粉体塗装
③	アーム	ステンレス鋼板 (t5.0)	ミディアムグレーメタリック ポリエステル粉体塗装
②	枠	ステンレス鋼板 (t1.5)	ミディアムグレーメタリック ポリエステル粉体塗装
①	本体	アルミダイカスト	ミディアムグレーメタリック ポリエステル粉体塗装
部 番	部 品 名	材質・素材厚	備 考

【照明器具 仕様】	
器具光束	：57000 lm
LED	：昼白色 (5000K・Ra70)
光源寿命	：40,000h (光束維持率85%)
電源ユニット内蔵	
耐雷サージ	：15kV (コモンモード)
配 光	：中狭角配光、中角配光
重耐塩害仕様、連続調光タイプ	
光害対策・防眩仕様	

定格電圧	200V	200V
周波数	50Hz/60Hz	
消費電力	390W	388W
入力電流	2.20A	1.72A

誘虫器

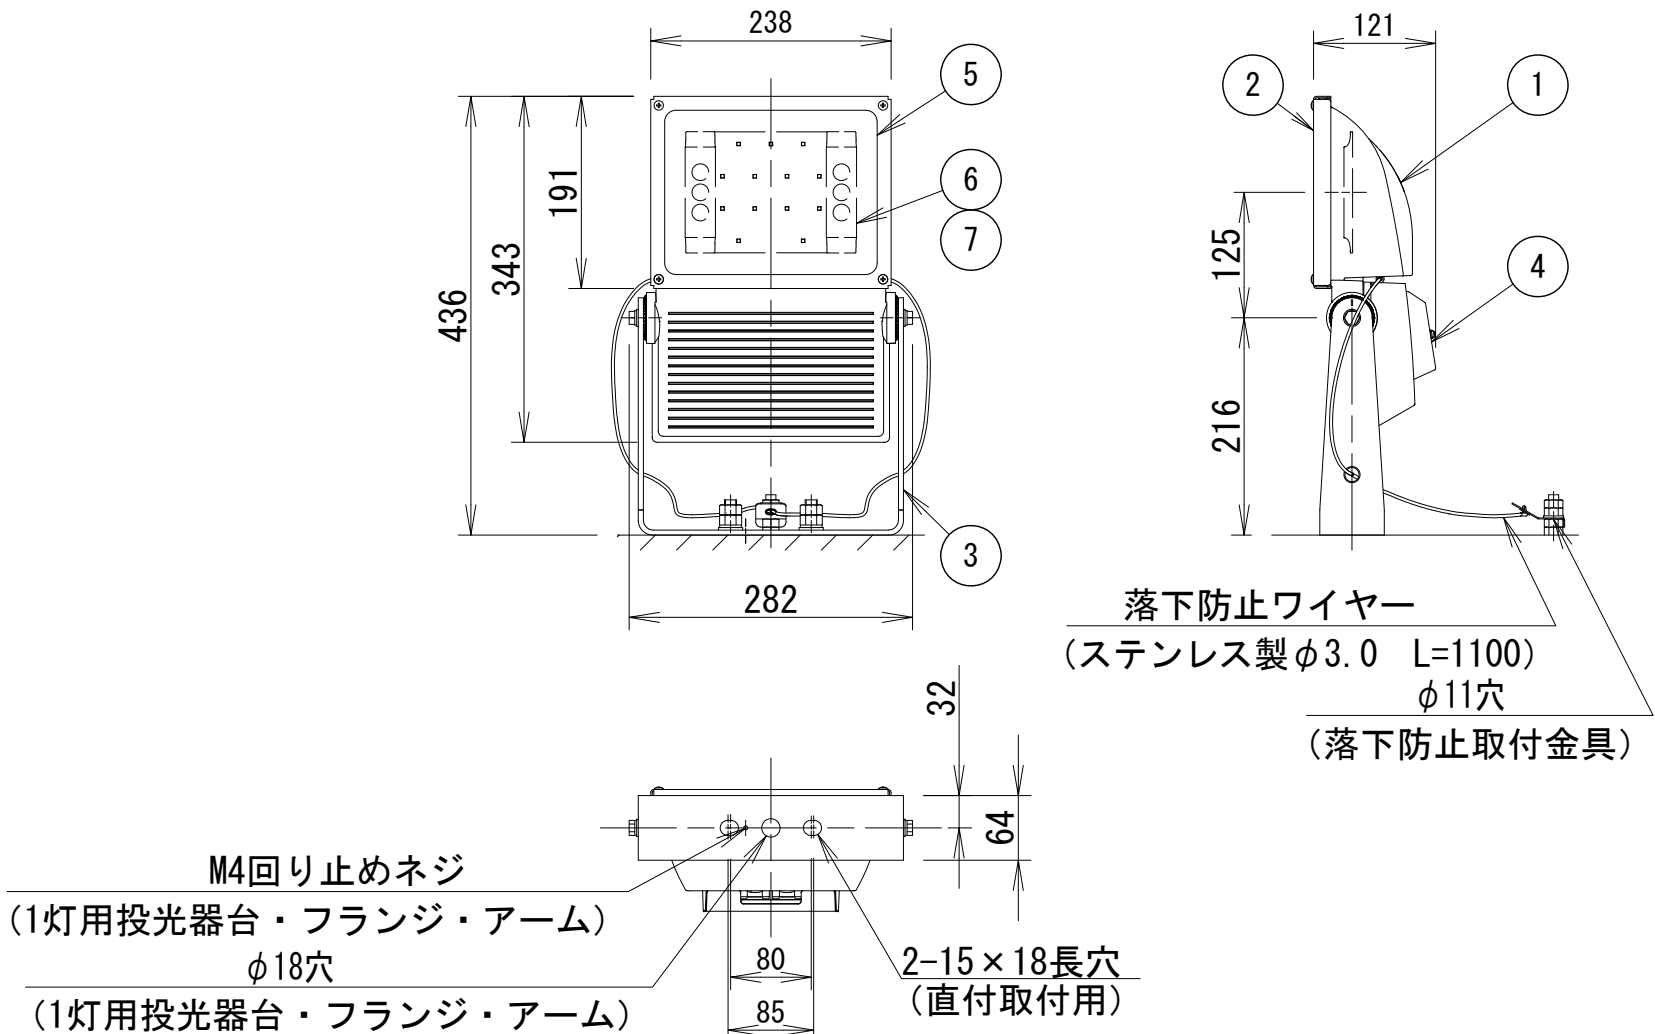


M4回り止めネジ
(1灯用投光器台・フランジ・アーム)
φ18穴
(1灯用投光器台・フランジ・アーム)
2-15×18長穴
(直付取付用)

⑤	電源ボックス	アルミ	ブラウン 半つや消し ポリエステル粉体塗装
④	LEDユニット		アルマイト仕上げ
③	パネル	ポリカーボネート	透 明 耐候塗装
②	アーム	鋼板 (t4.5)	溶融亜鉛メッキ HDZ177
①	本体	アルミ	アルマイト仕上げ
部 番	部 品 名	材質・素材厚	備 考

【照明器具 仕様】	
LED	：昼白色 (5000K・Ra70)
光源寿命	：60,000h
電源ユニット内蔵	
耐雷サージ	：15kV (コモンモード)
重耐塩害仕様	

定格電圧	100V	200V	242V
周波数	50Hz/60Hz		
消費電力	22.4W	22.7W	23.1W
入力電流	0.24A	0.12A	0.10A

誘虫器設置図

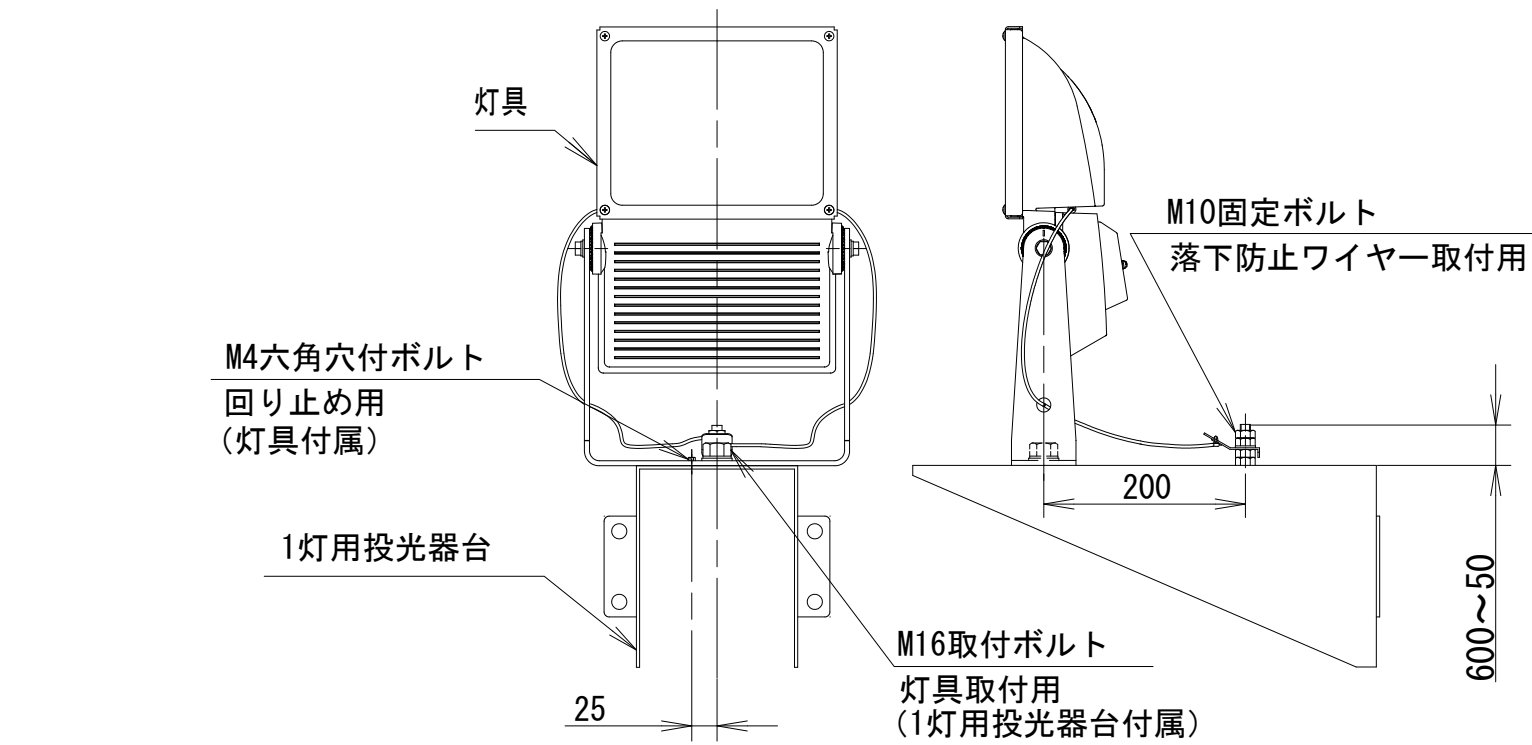


ナイター照明灯				1式当り
名 称	規 格	単位	数 量	摘 要
コンクリート柱	梯子、鋼管基礎体込	式	1	
競技用投光器	架台、誘虫器込	式	1	
EM-IE5.5		m	28.0	
EM-CE2°-3C		m	86.0	
EM-CE3.5°-3C		m	258.0	
HI16		m	14.0	
HI54		m	86.0	
プルボックス	200×200×150	個	4	
プルボックス	300×300×200	個	4	
避雷針	JIS中型	式	1	
アルミ線	2.0×19	m	94.4	
アルミ線取付金物		個	84	
避雷導線		m	11.6	
HI28		m	16	
接地工事		力所	1	

※この図面はA 1サイズを原寸とする。

工 事 名	令和7年度建整ス振補継第1号 海浜公園内陸上競技場改修工事		
施工箇所名	津市末広町 地内		
図面の種類	電気設備工構造図(7)		
縮 尺	—	図面番号	67 / 133
事業所名	津市 建設部 建設整備課		

電気設備工構造図(8)

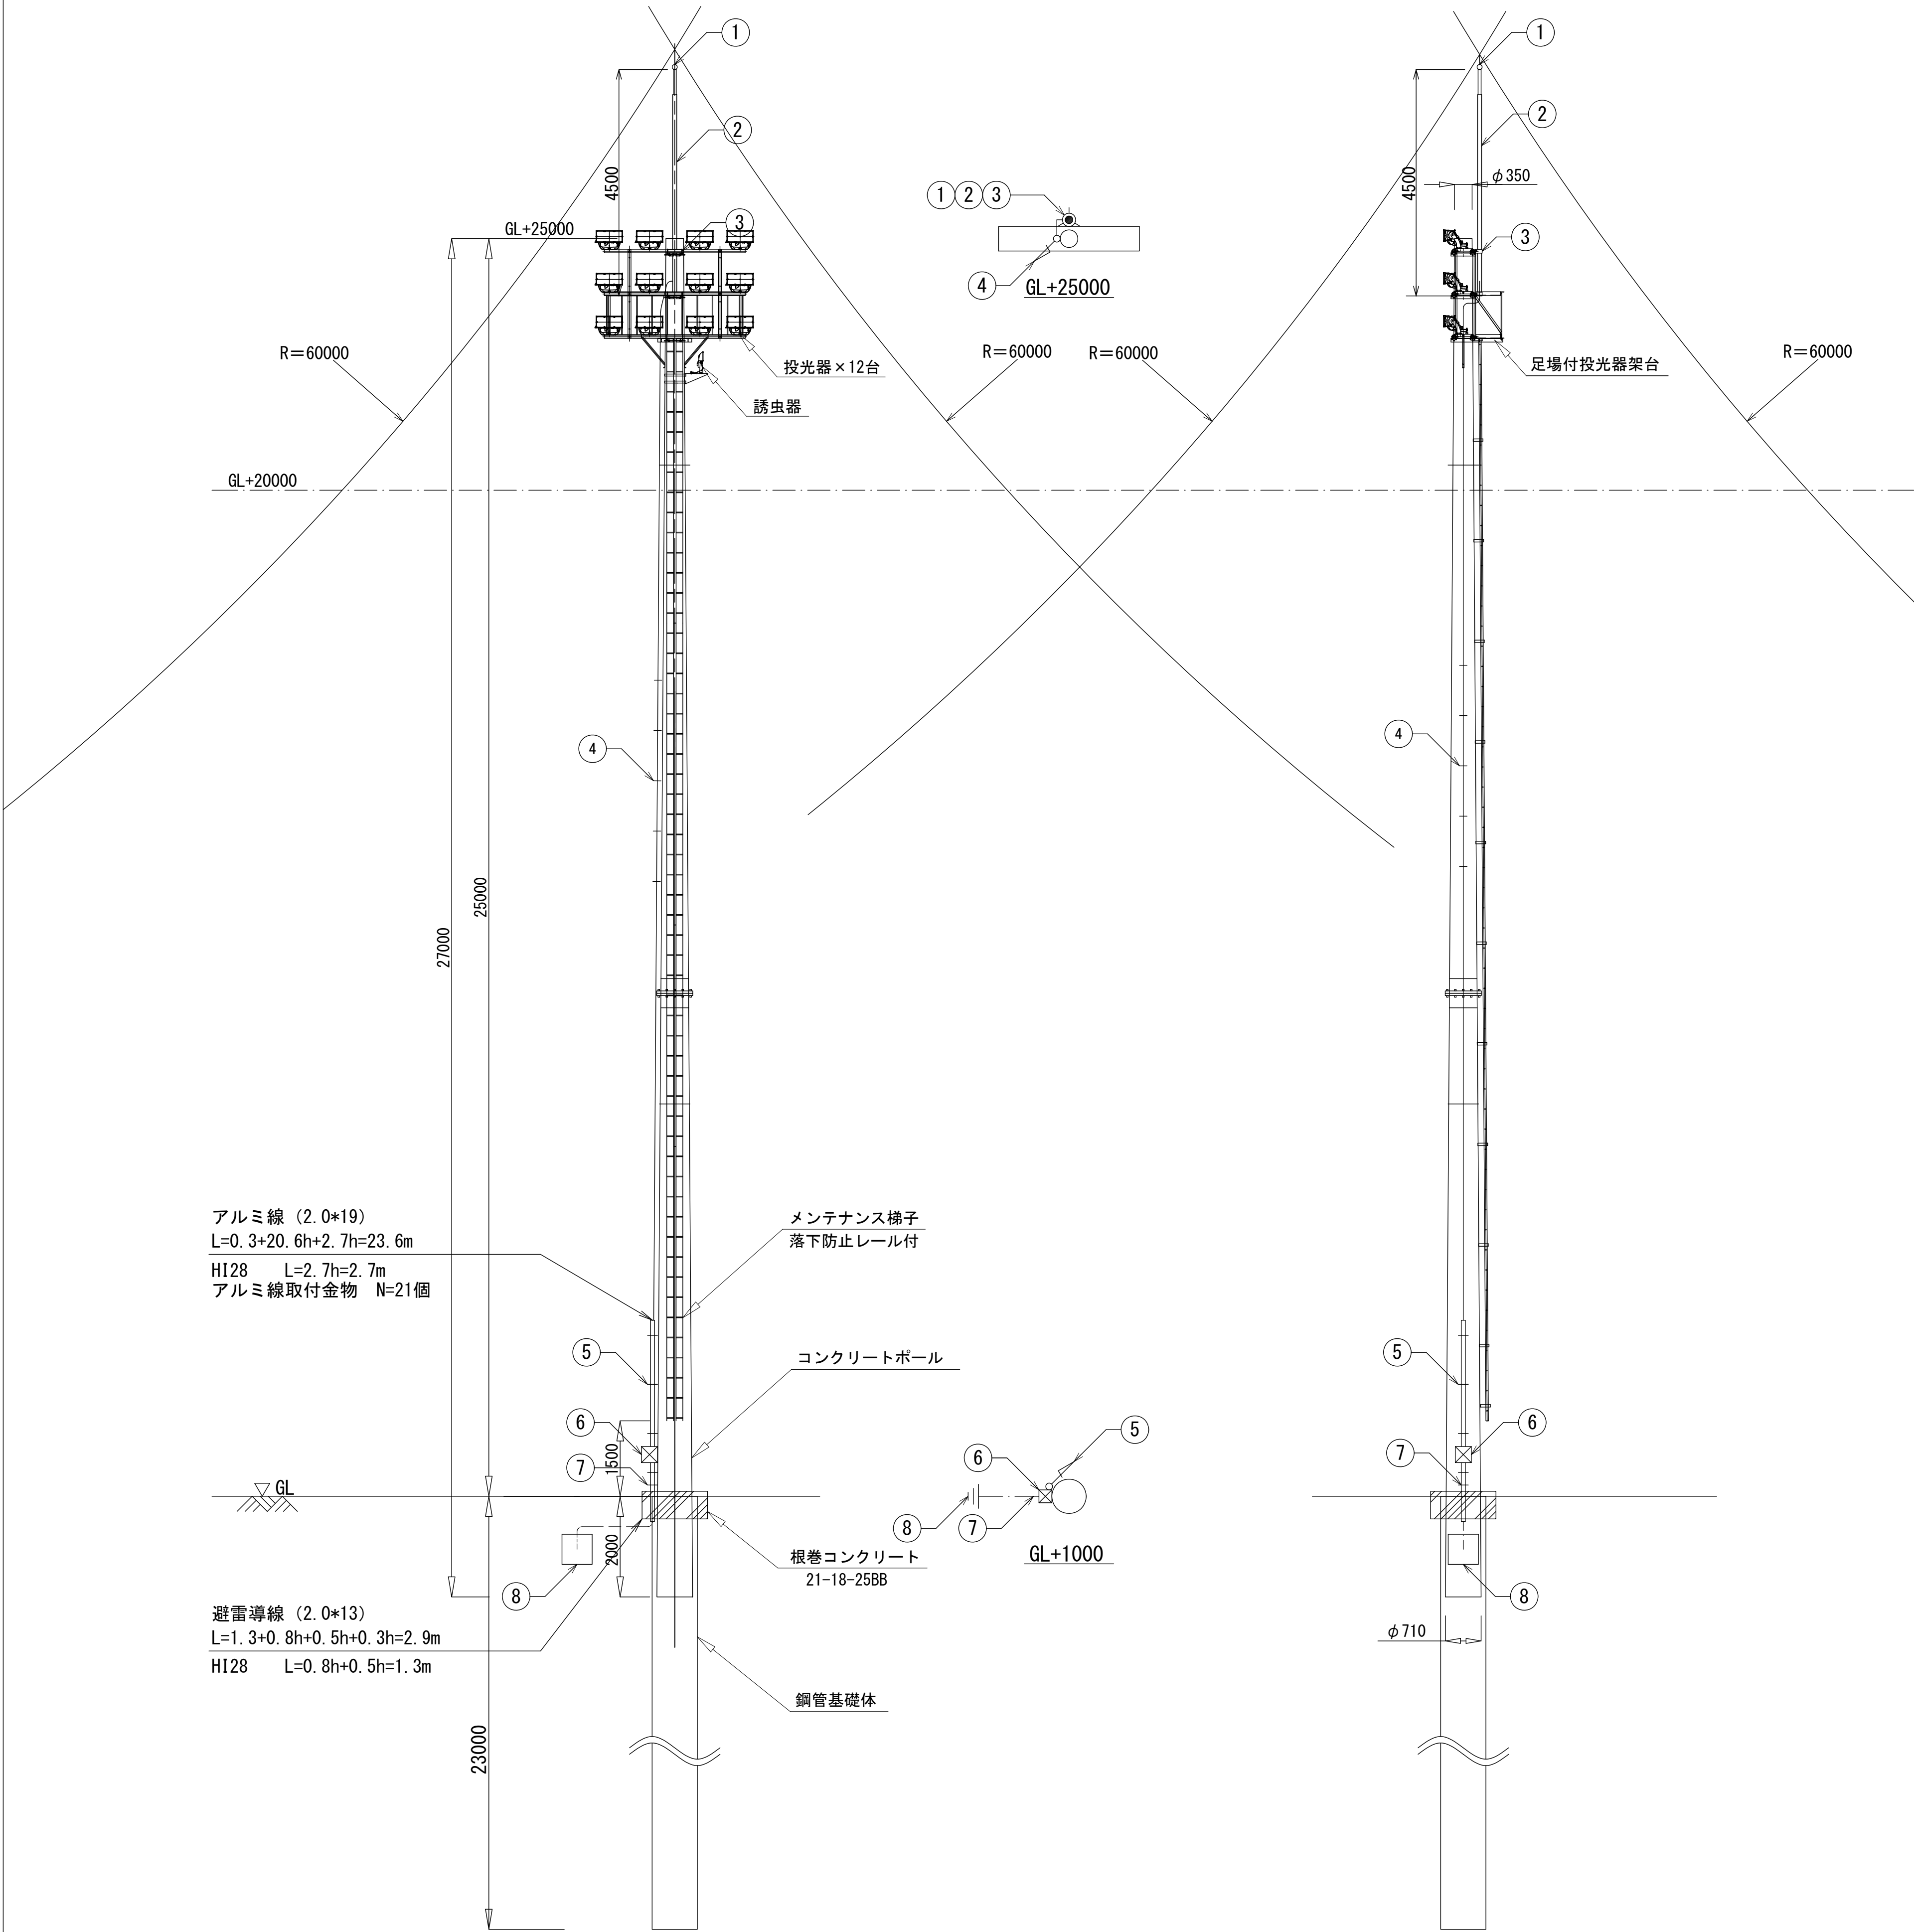

番号	記号	名称
①		突針 JIS中型
②		支持管 ステンレス (SUS304) 48.6φ (3t) ~ 60.5φ (3t) 4.5m 側壁型
③		支持管取付金物
④		アルミ線 2.0×19 アルミ線取付金物 垂直@=1000 バンド用
⑤		保護管 (HIVE28) 保護管取付金物
⑥		端子ボックス 露出用 2端子 (ステンレス製) 接地極埋設標付
⑦		導線 2.0×13 保護管 (HIVE28)
⑧		接地銅板 1.5t×600×600

※ JIS Z 9290—3 : 2019の規定に基づく。


LPS クラス	保護方法		
	回転球体半径r (m)	メッシュ法幅Wm (m)	保護角度α (°)
IV	60	20×20	受雷部の高さによって保護角度が異なる

引下げ導線の間隔	
LPSのクラス	平均間隔 (m)
IV	20


※この図面はA 1サイズを原寸とする。			
工事名	令和7年度建整ス振補継第1号 海浜公園内陸上競技場改修工事		
施工箇所名	津市末広町 地内		
図面の種類	電気設備工構造図(8)		
縮尺	—	図面番号	68 / 133
事業所名	津市 建設部 建設整備課		

電気設備工構造図(9)


雷保護設備

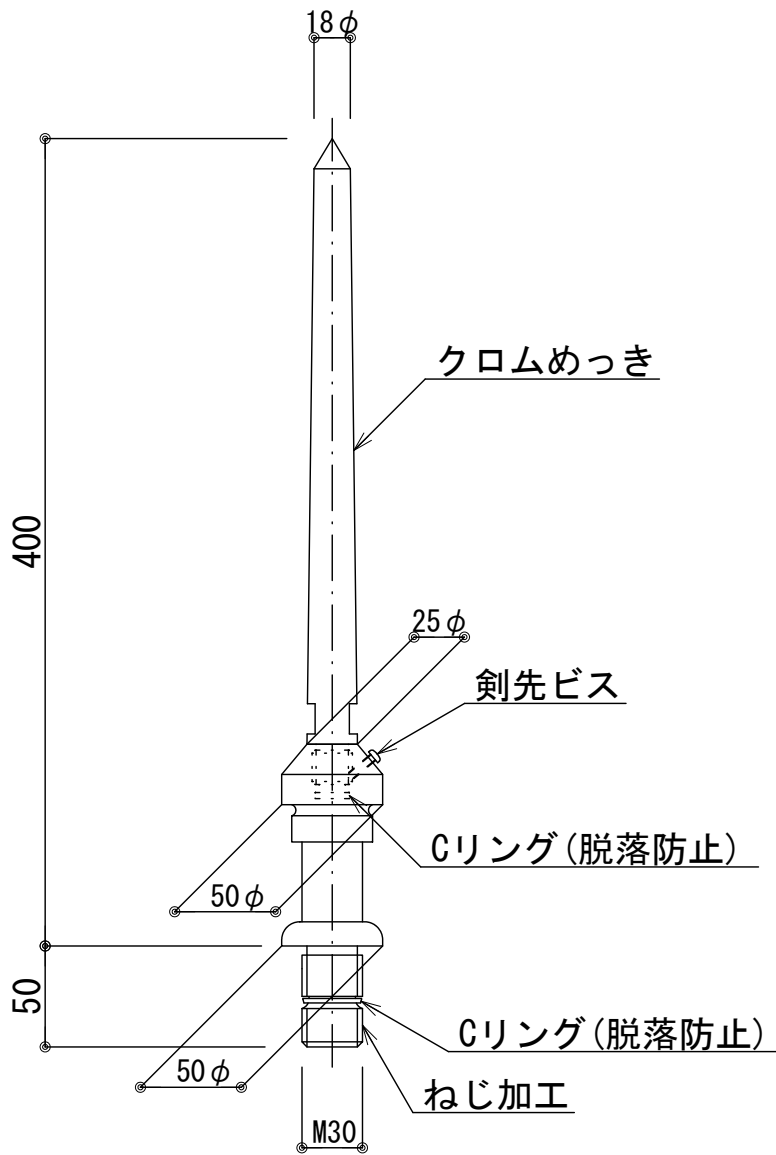


突針JIS中型 S=1/5

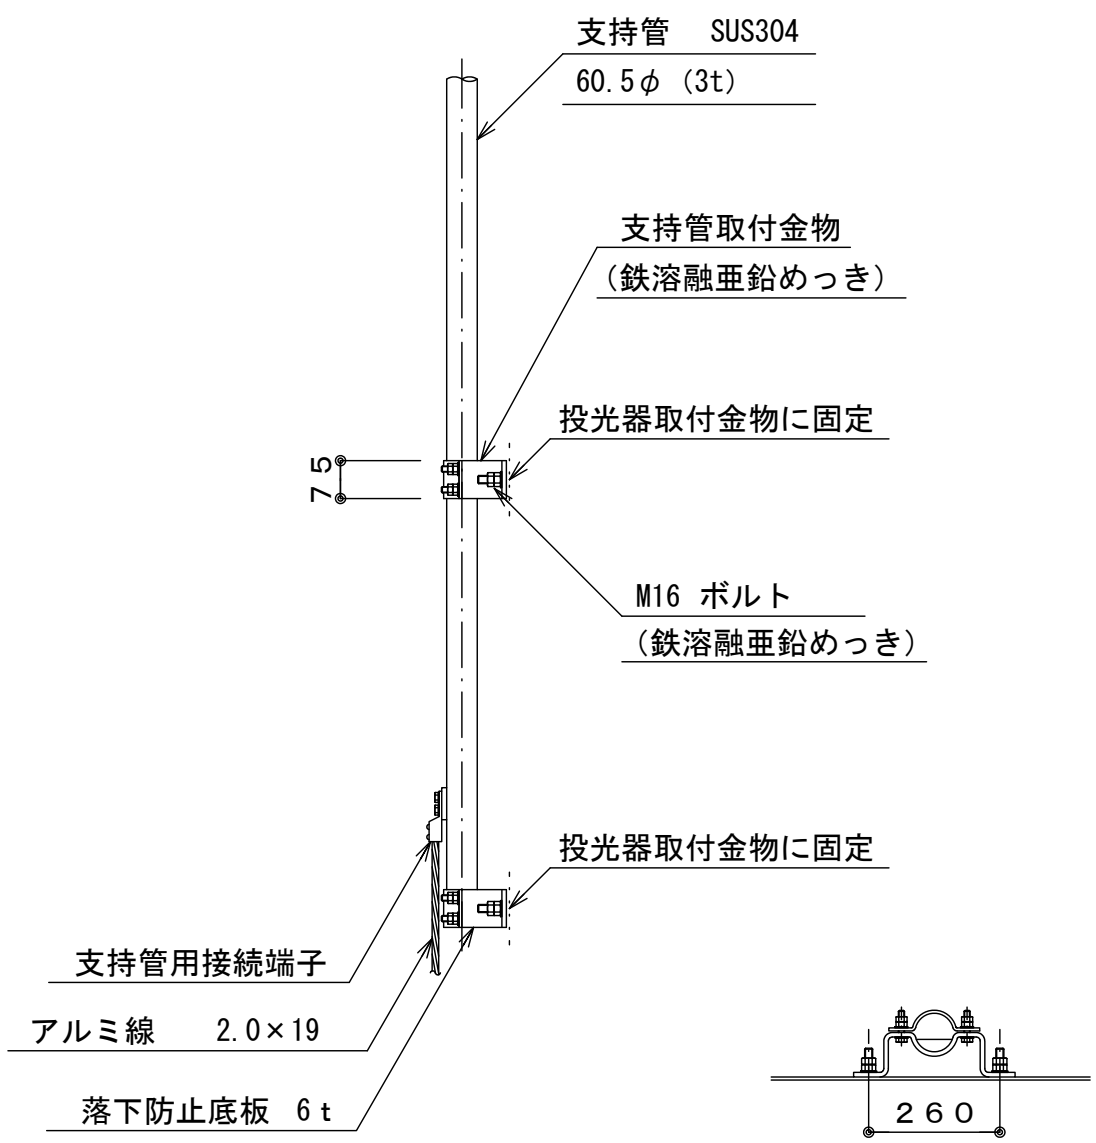


支持管取付参考図 S=1/20

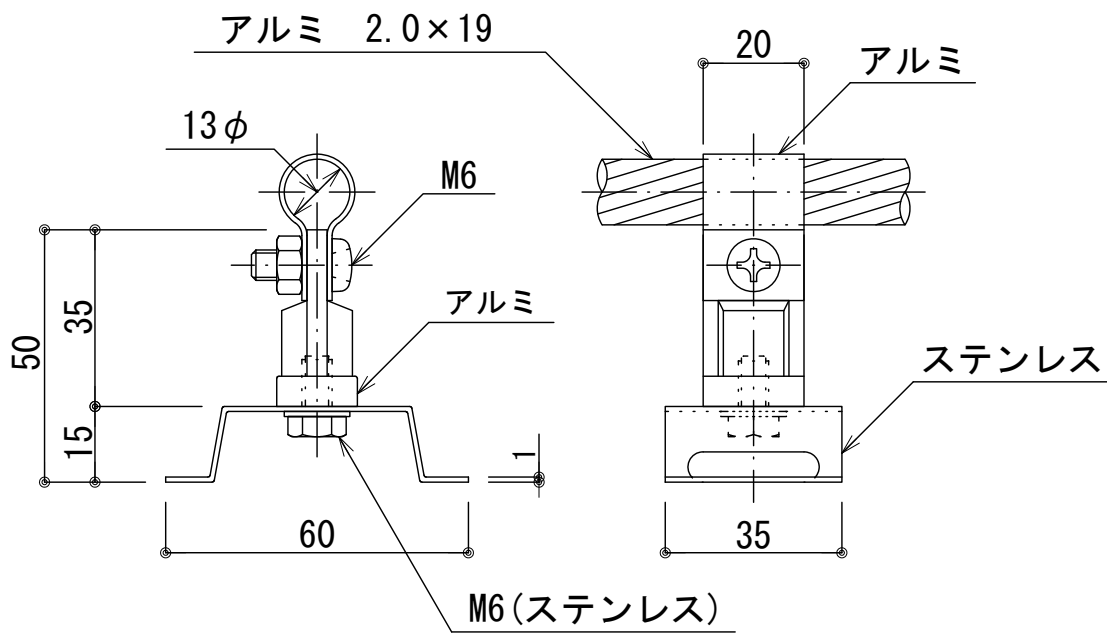

ステンレスバンド・自在バンド用
アルミ線取付金物 S=1/2

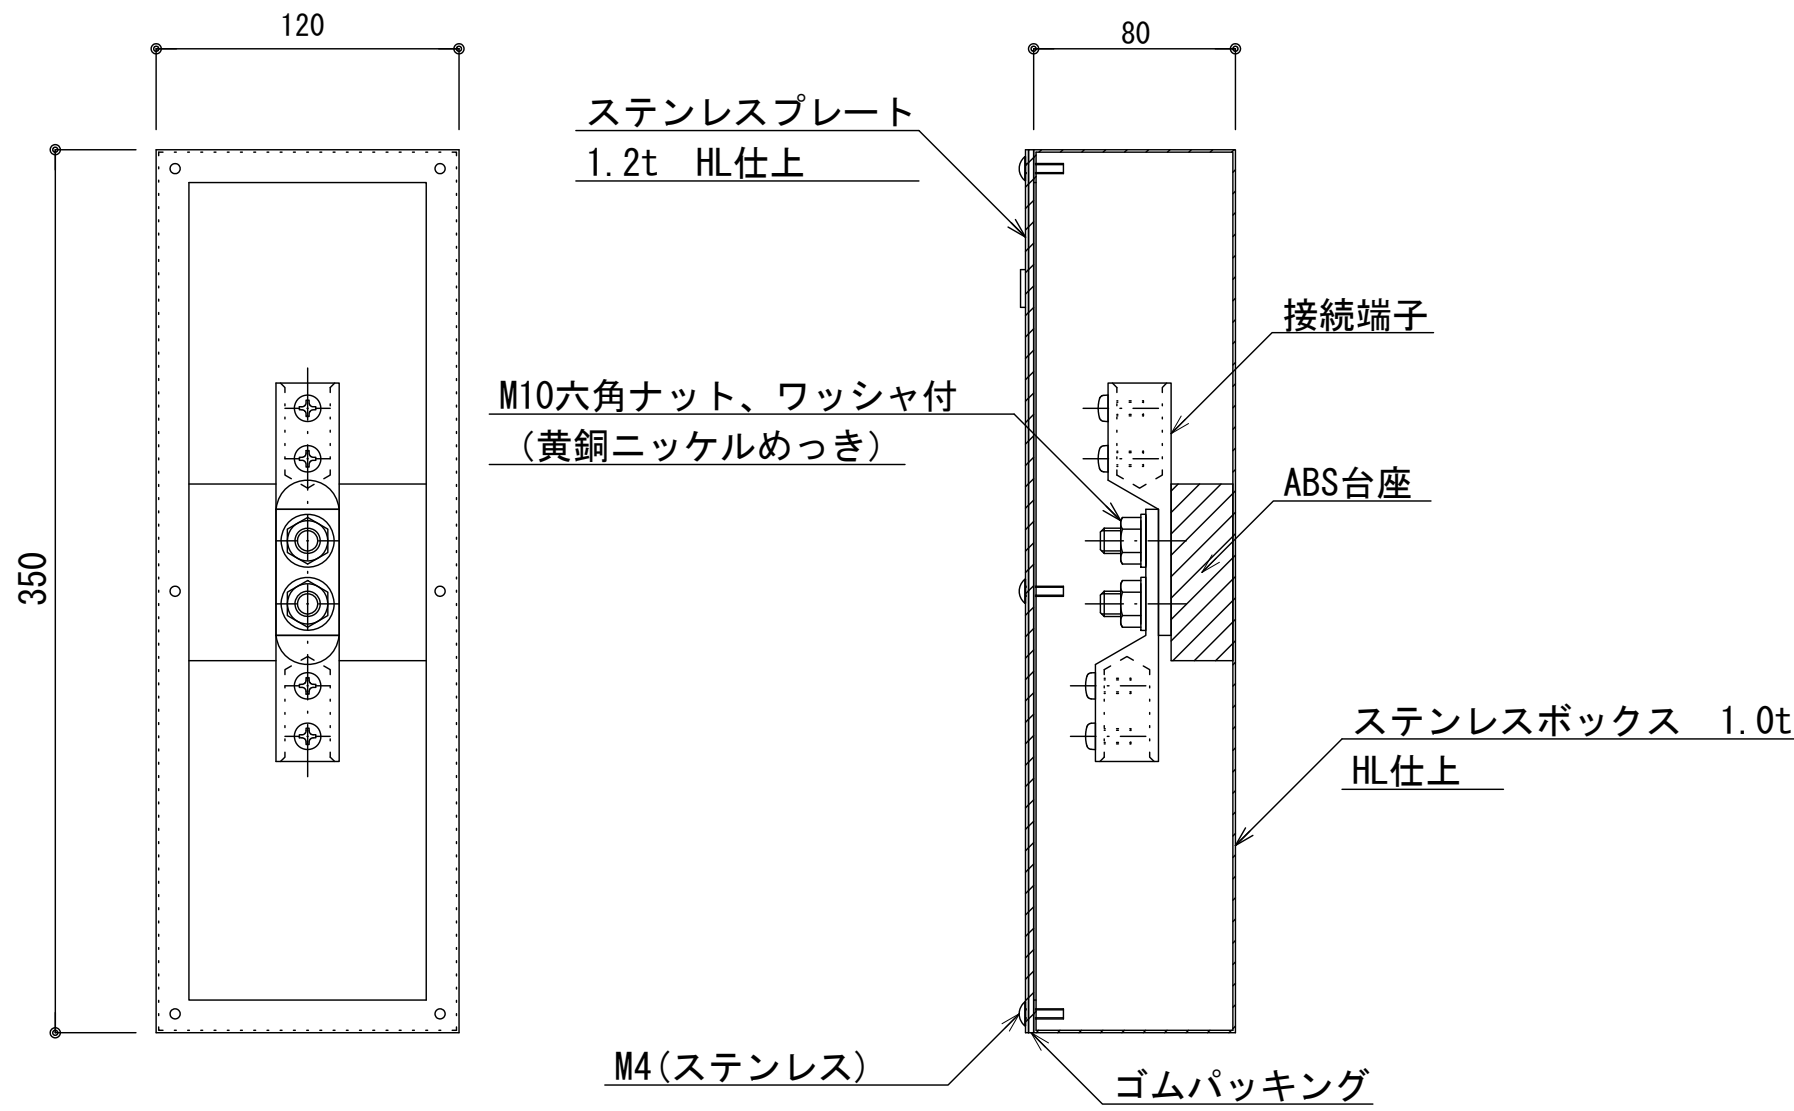

端子ボックス S=1/4
接地極埋設標付

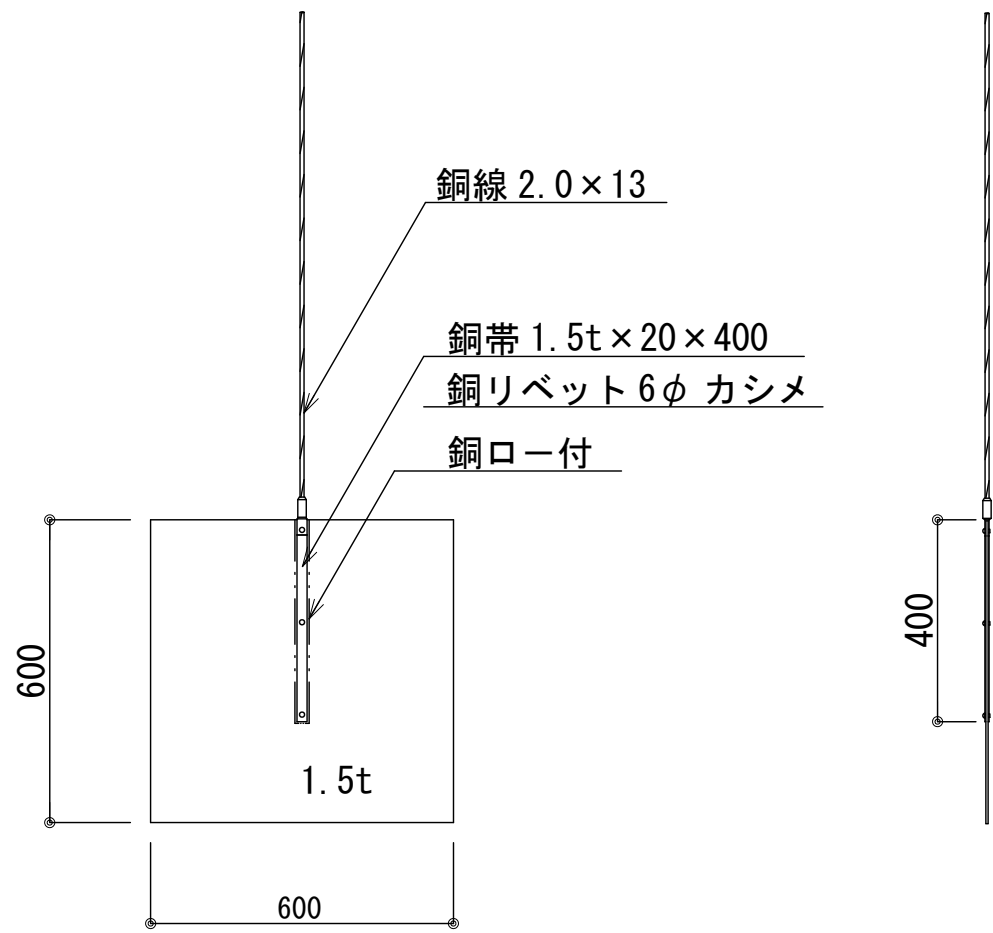


接地銅板 S=1/20

※この図面はA 1サイズを原寸とする。


工 事 名	令和7年度建整ス振補継第1号 海浜公園内陸上競技場改修工事
施工箇所名	津市末広町 地内
図面の種類	電気設備工構造図(9)
縮 尺	図示 図面番号 69 133
事業所名	津市 建設部 建設整備課

電気設備工構造図(10)


コネクターボックス-1構造図

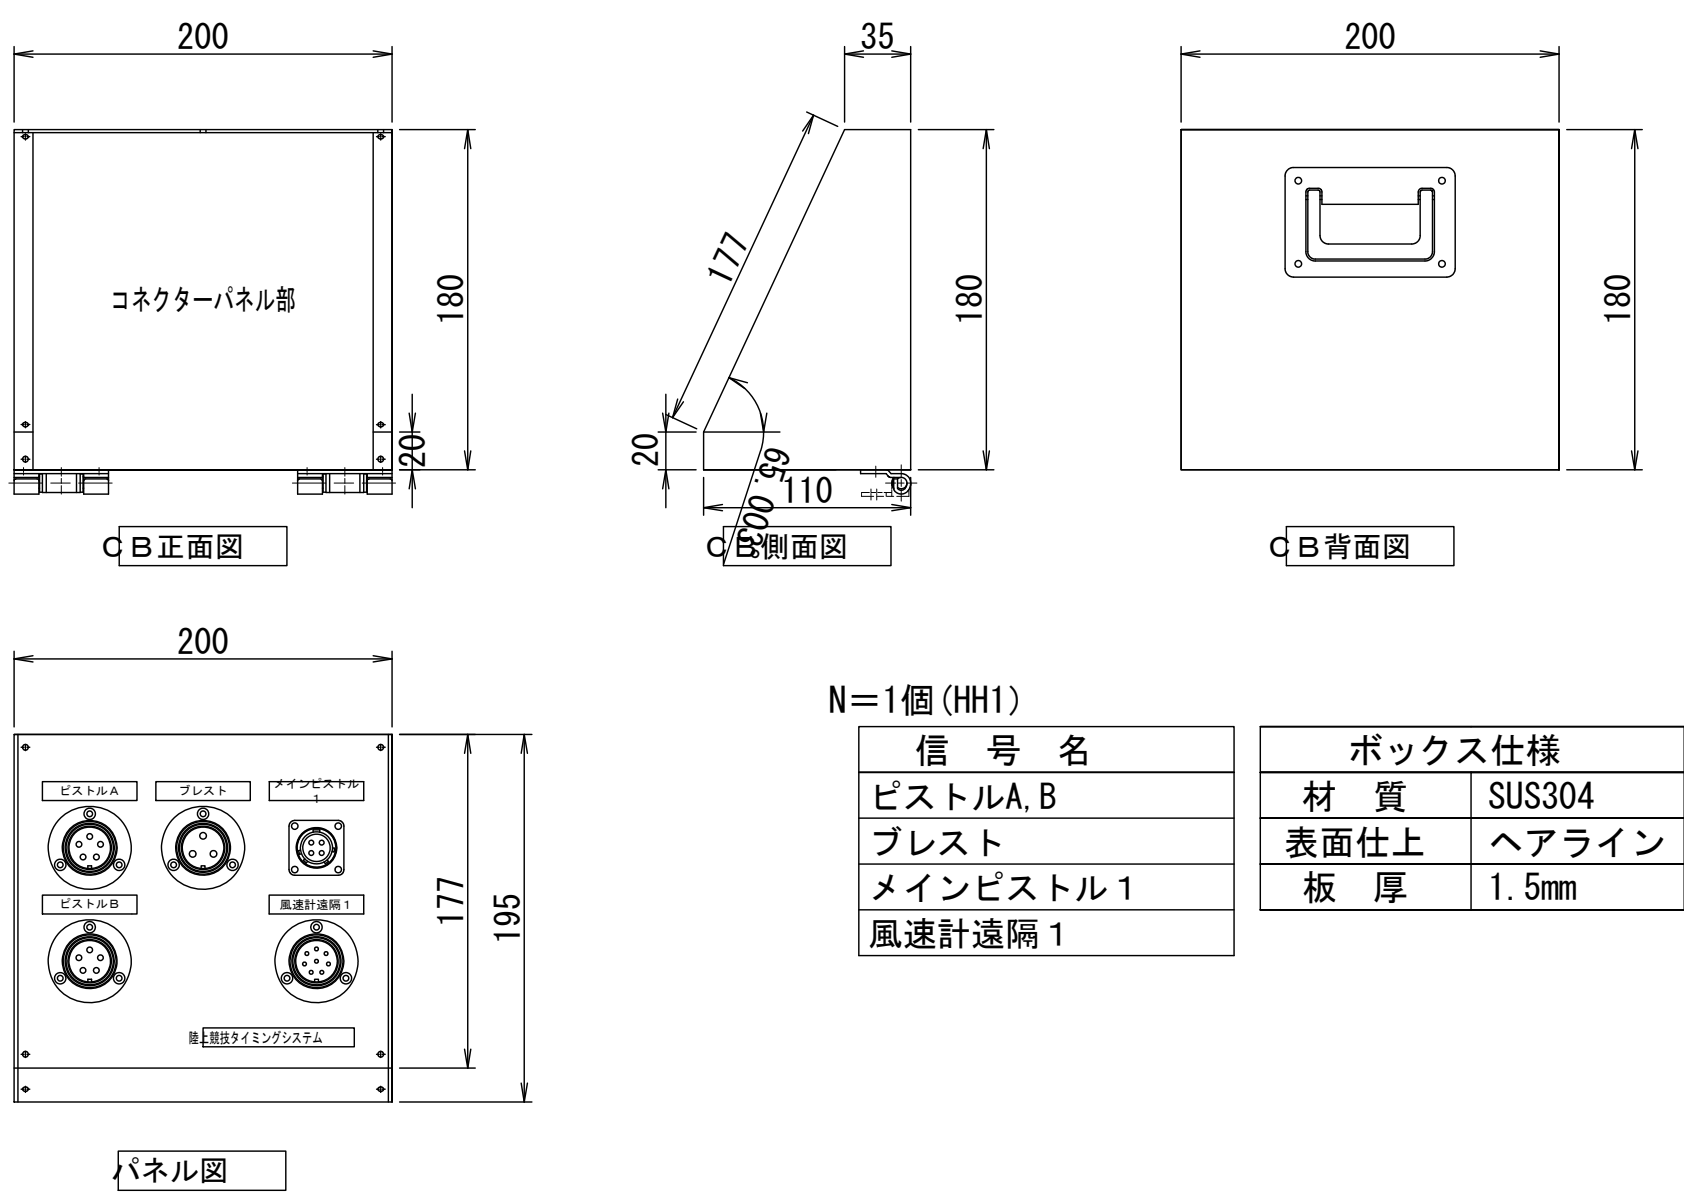


コネクターボックス-2構造図

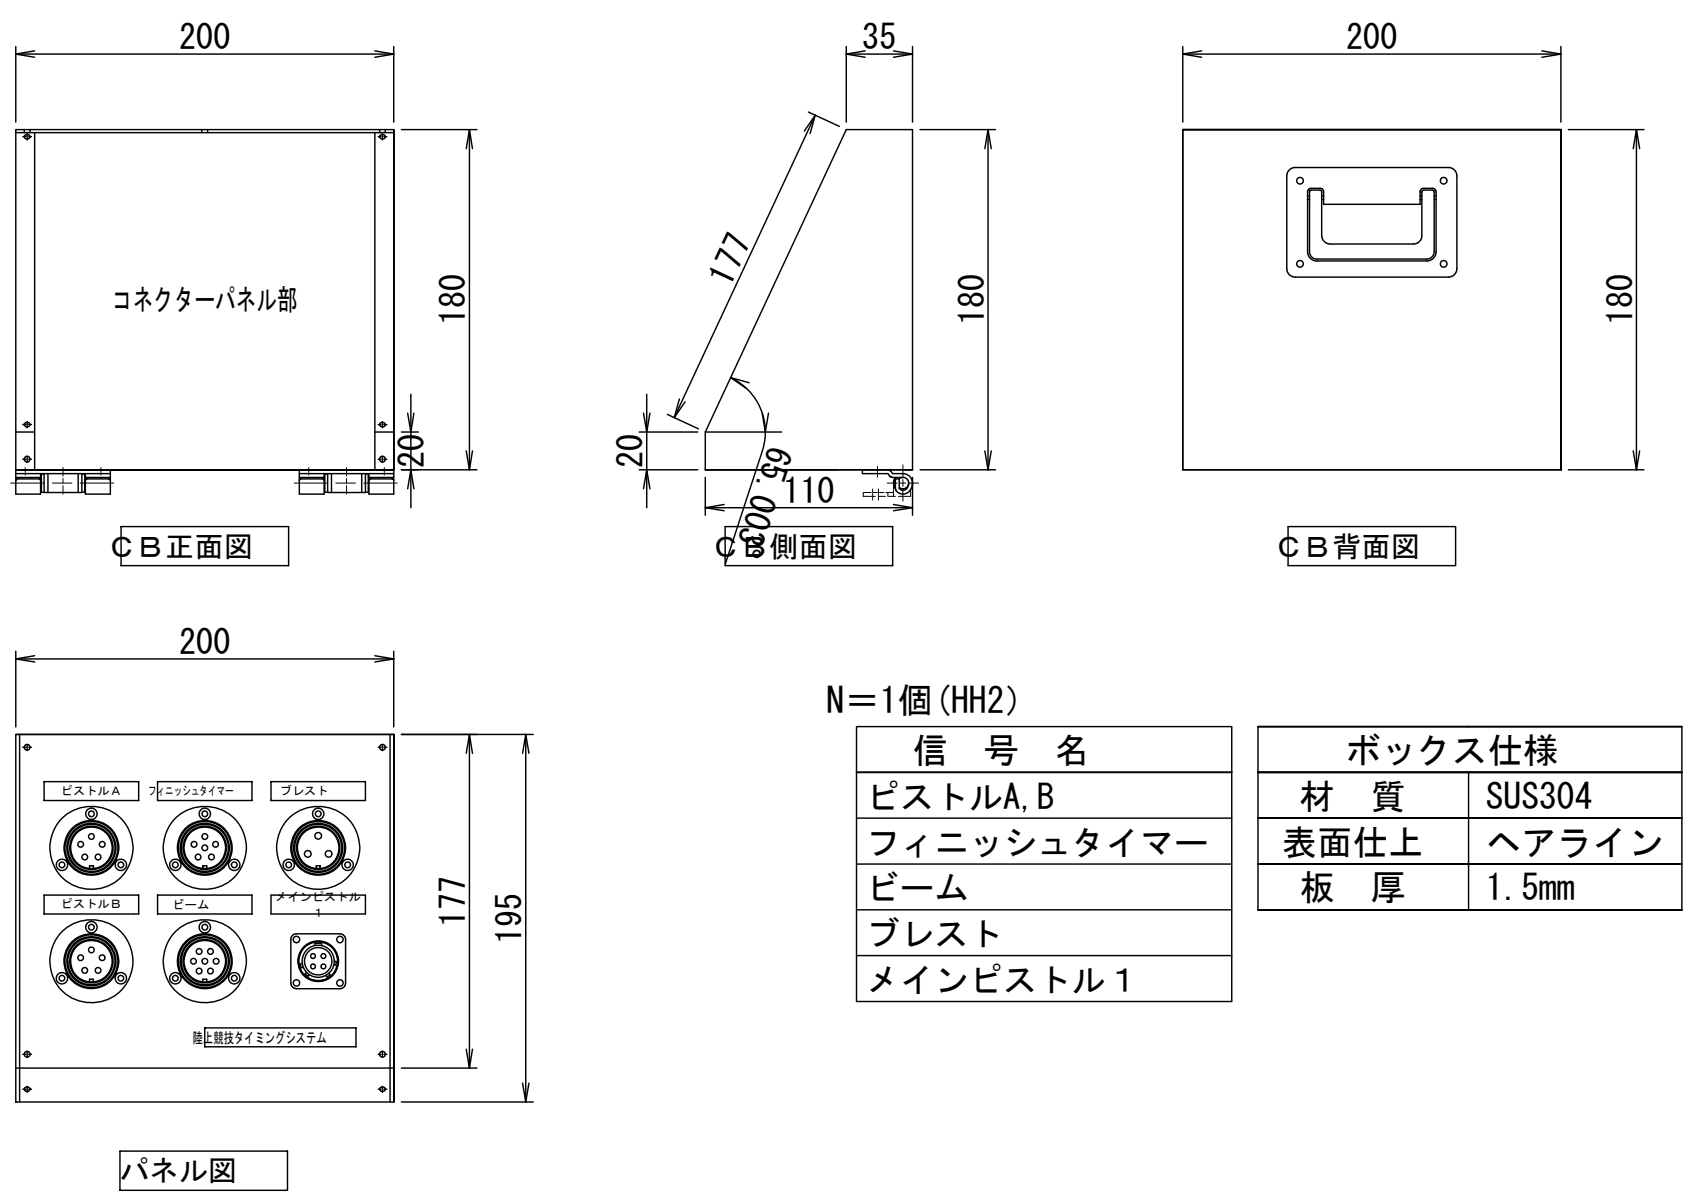


コネクターボックス-3構造図

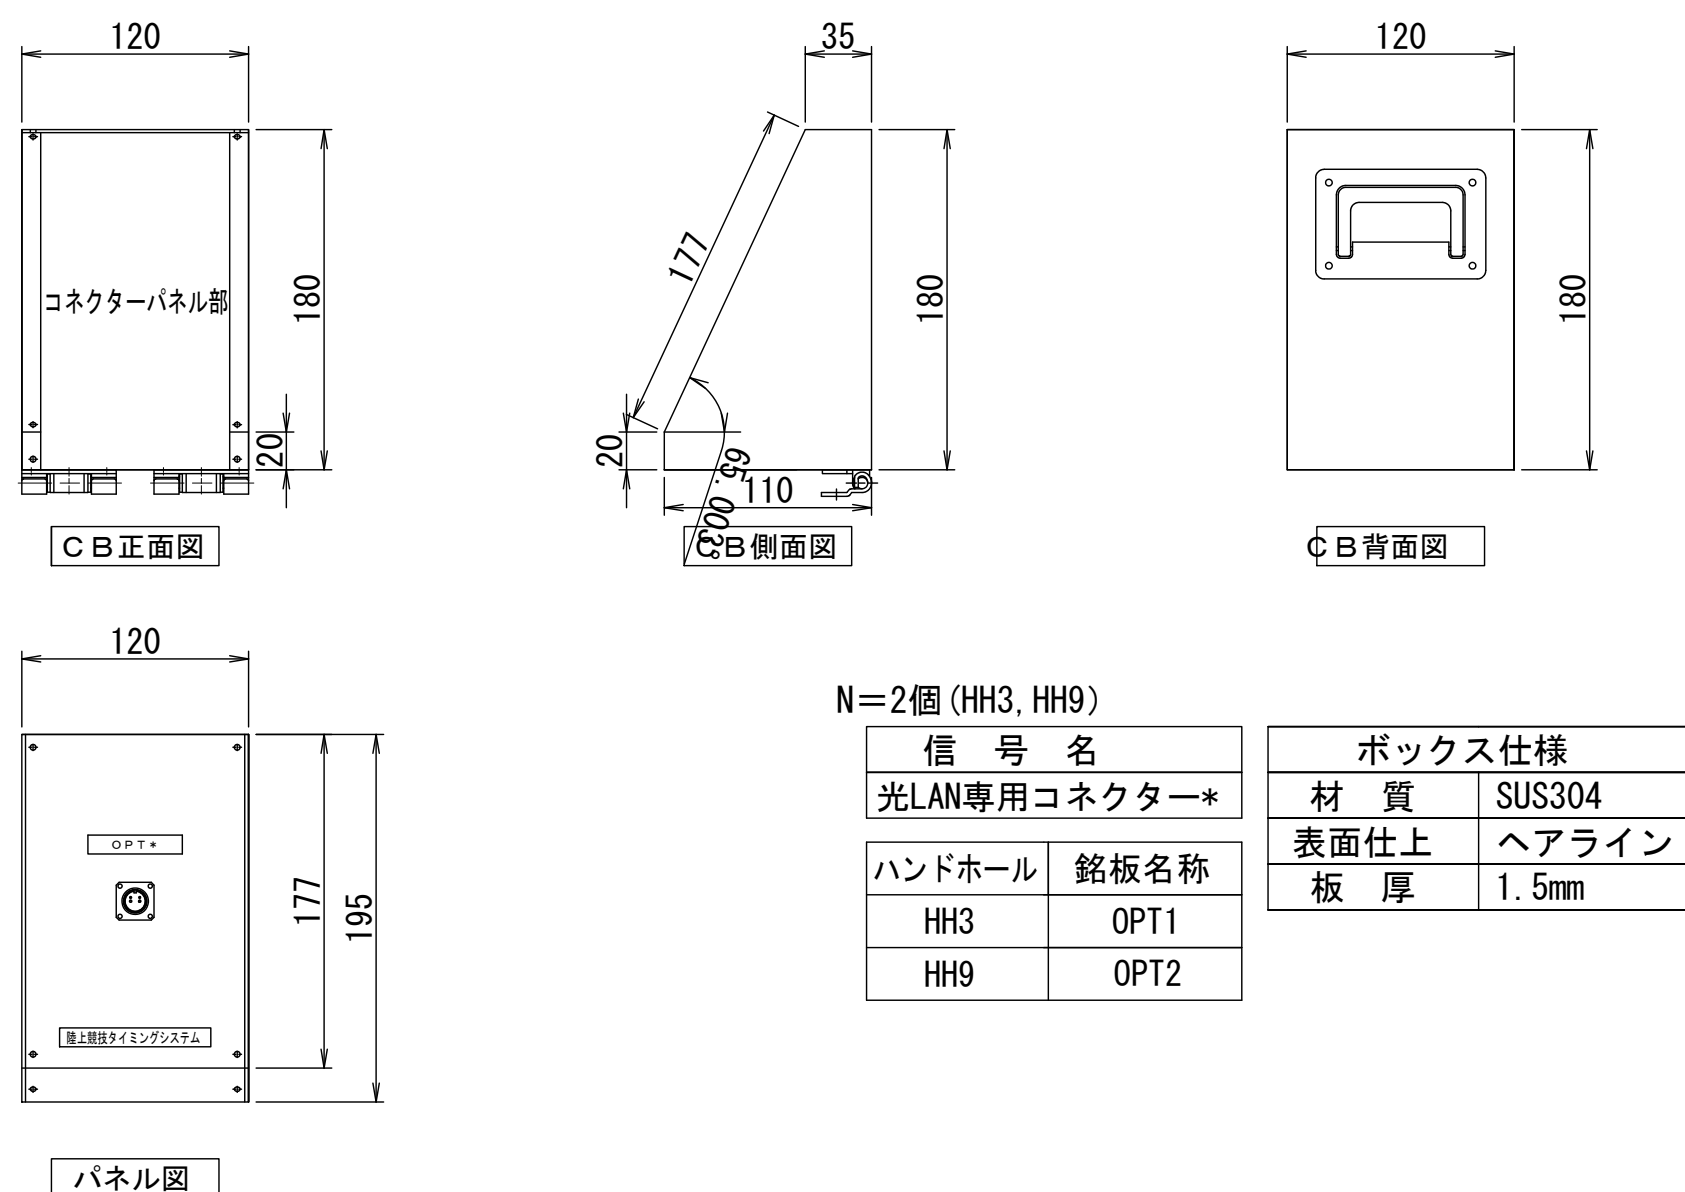


コネクターボックス-4構造図

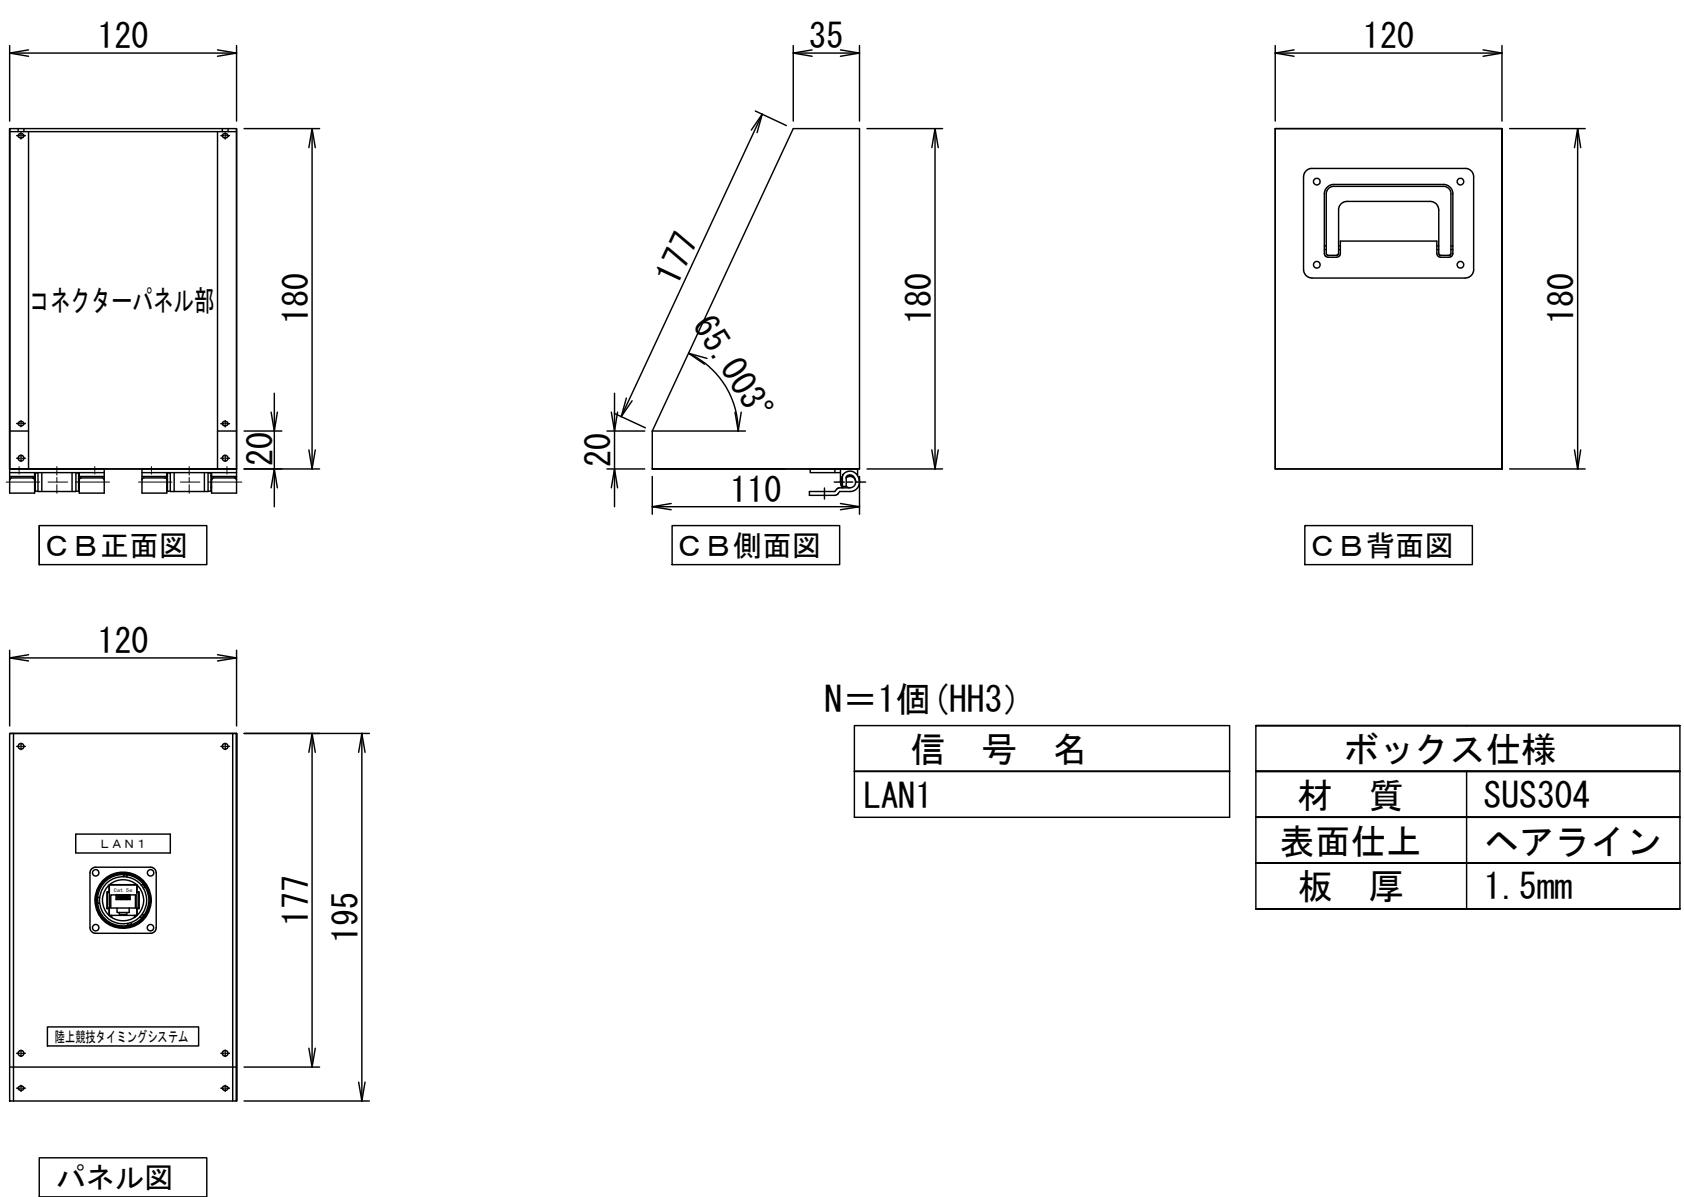

コネクターボックス-5構造図

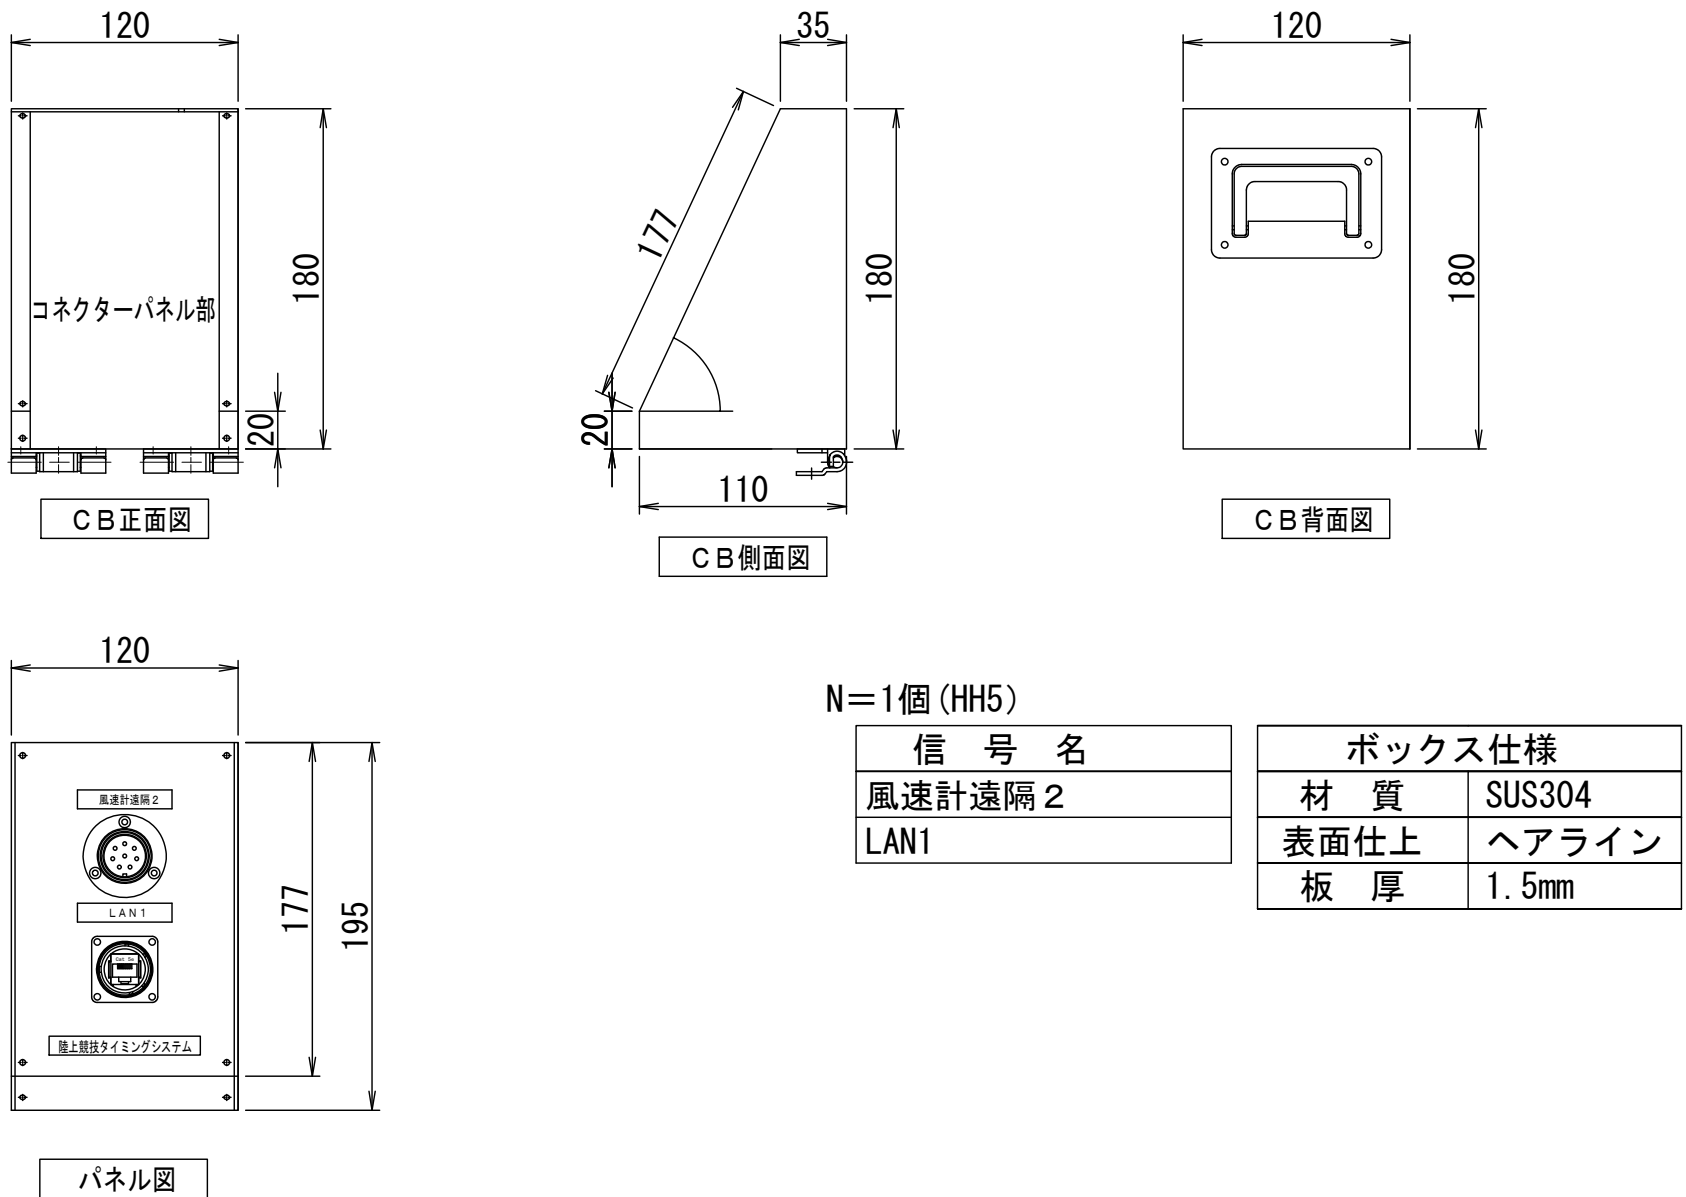

コネクターボックス-6構造図

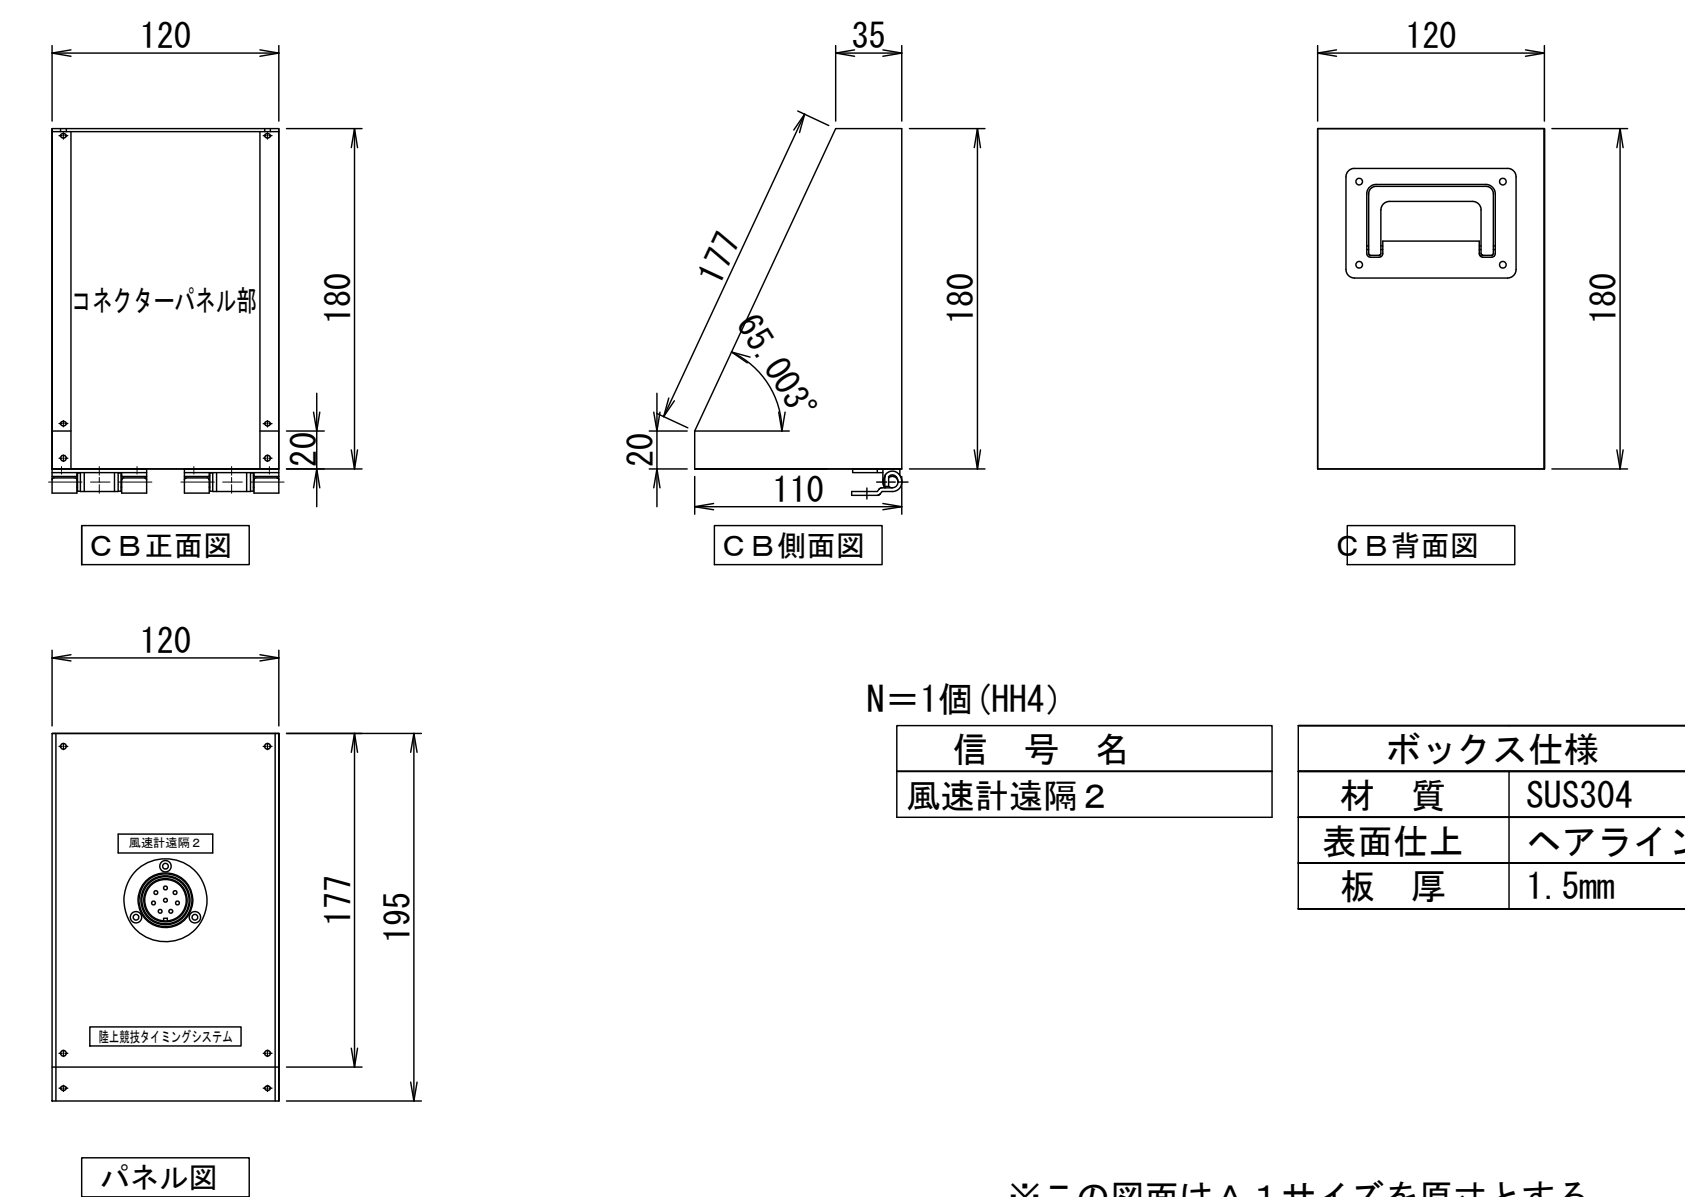

※この図面はA 1サイズを原寸とする。


工 事 名	令和7年度建整ス振補継第1号 海浜公園内陸上競技場改修工事		
施工箇所名	津市末広町 地内		
図面の種類	電気設備工構造図(10)		
縮 尺	S=1:4	図面番号	70 / 133
事業所名	津市 建設部 建設整備課		

※ 特記事項


- ・各コネクターに5mケーブル付き
- ・コネクター背面部はレジンにて防水処理
- ・光、LANコネクターについては、上記の限りではない

電気設備工構造図(11)


コネクターボックス-7構造図

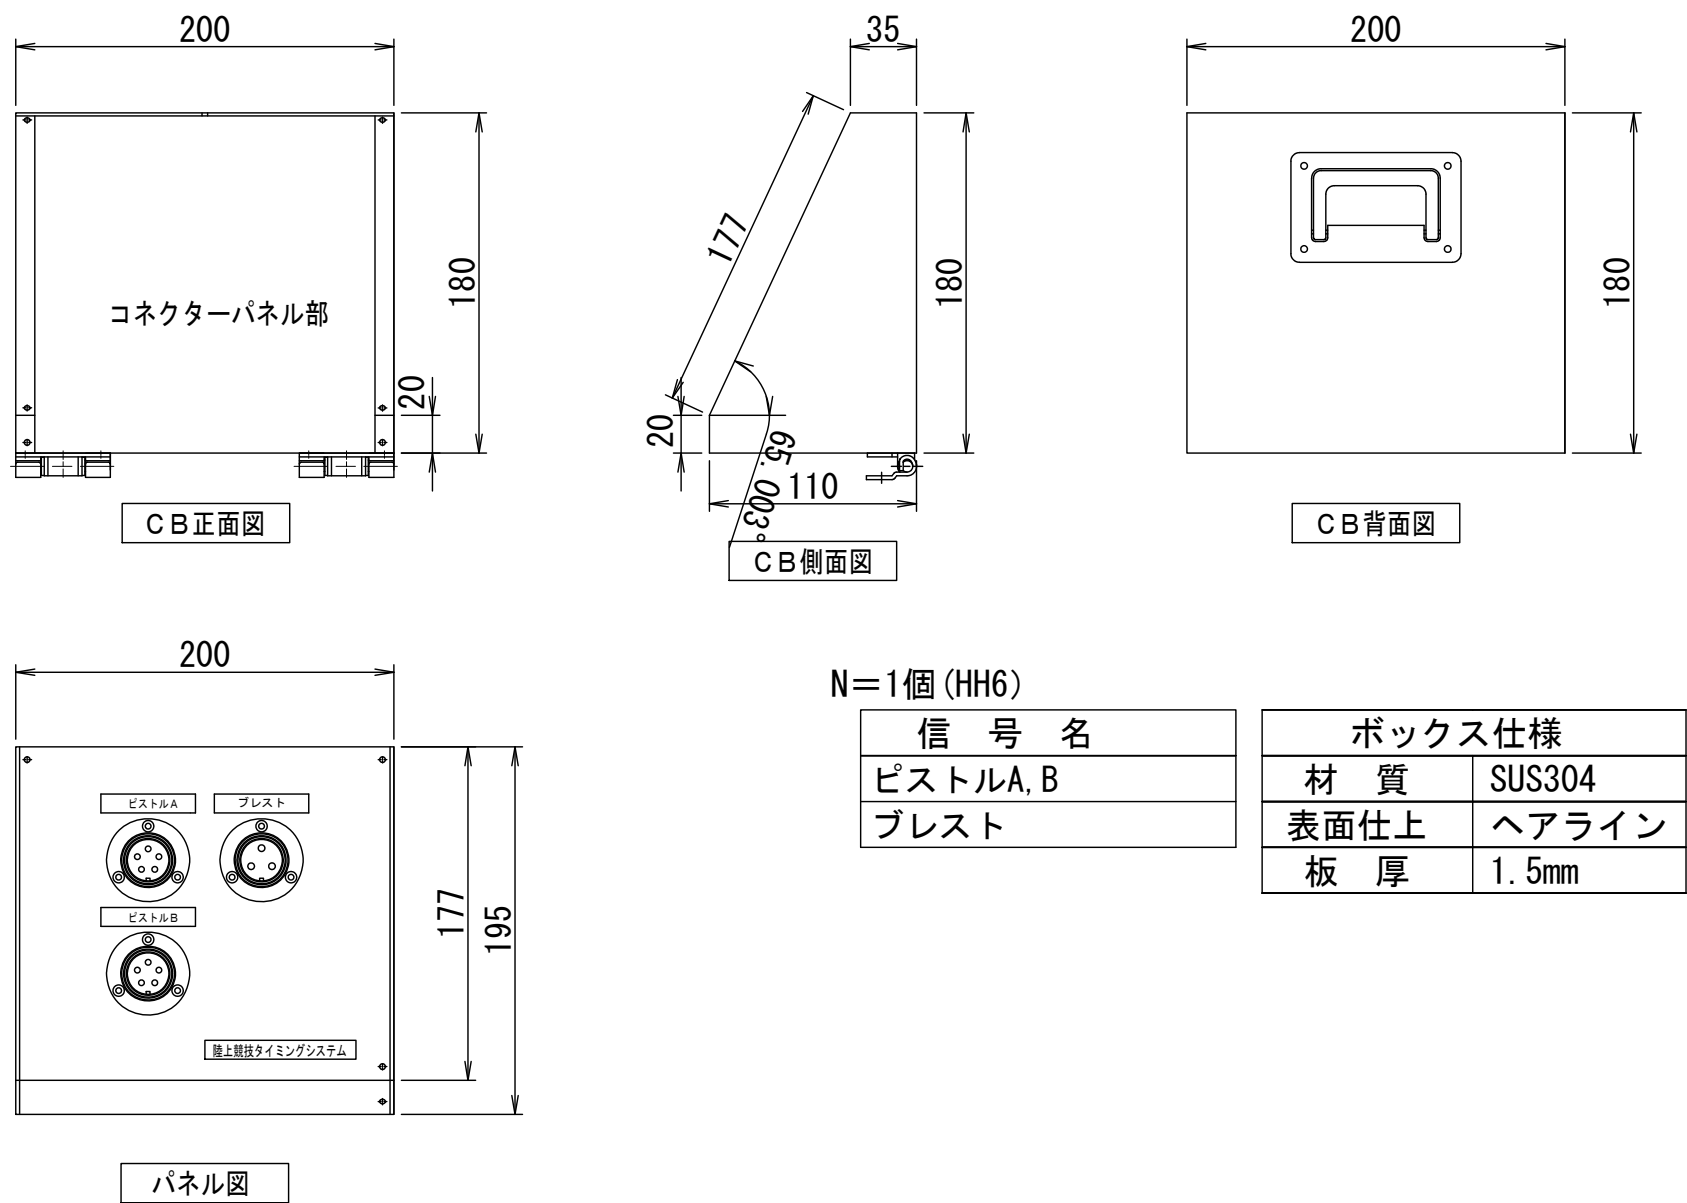


コネクターボックス-8構造図

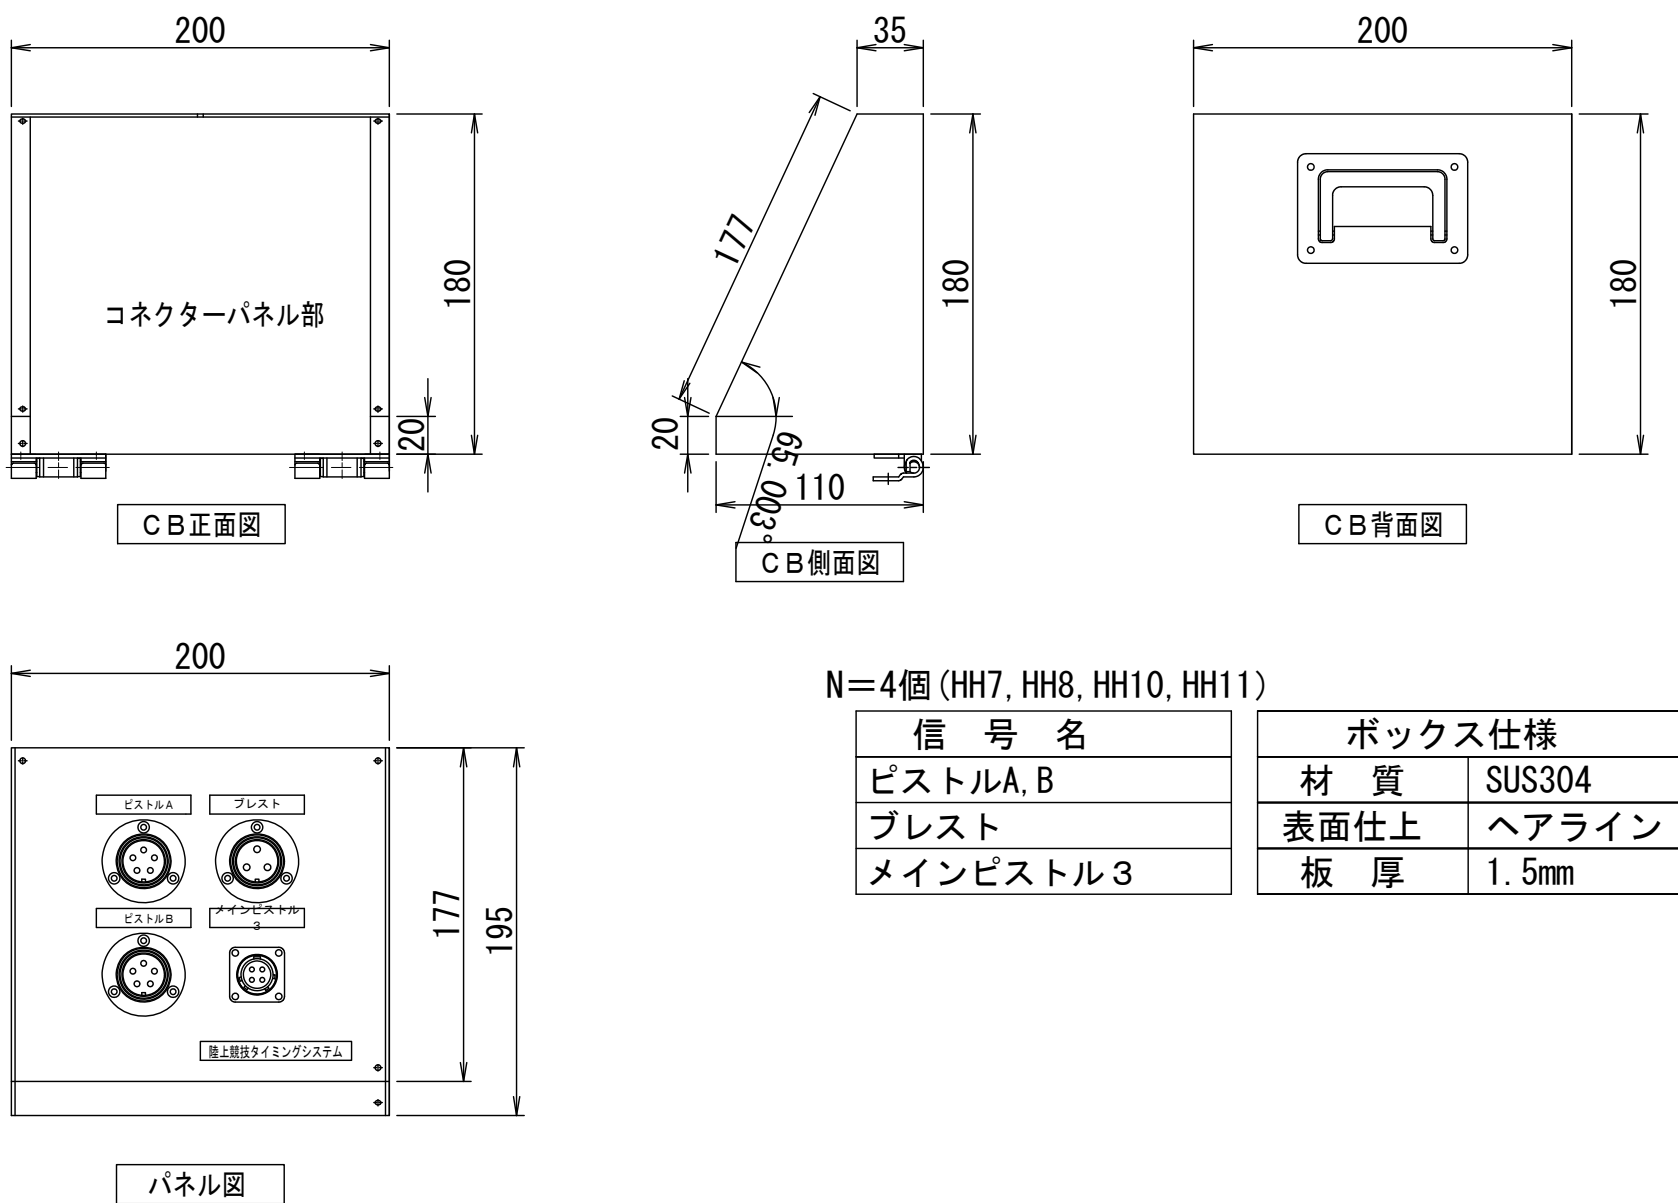


コネクターボックス-9構造図

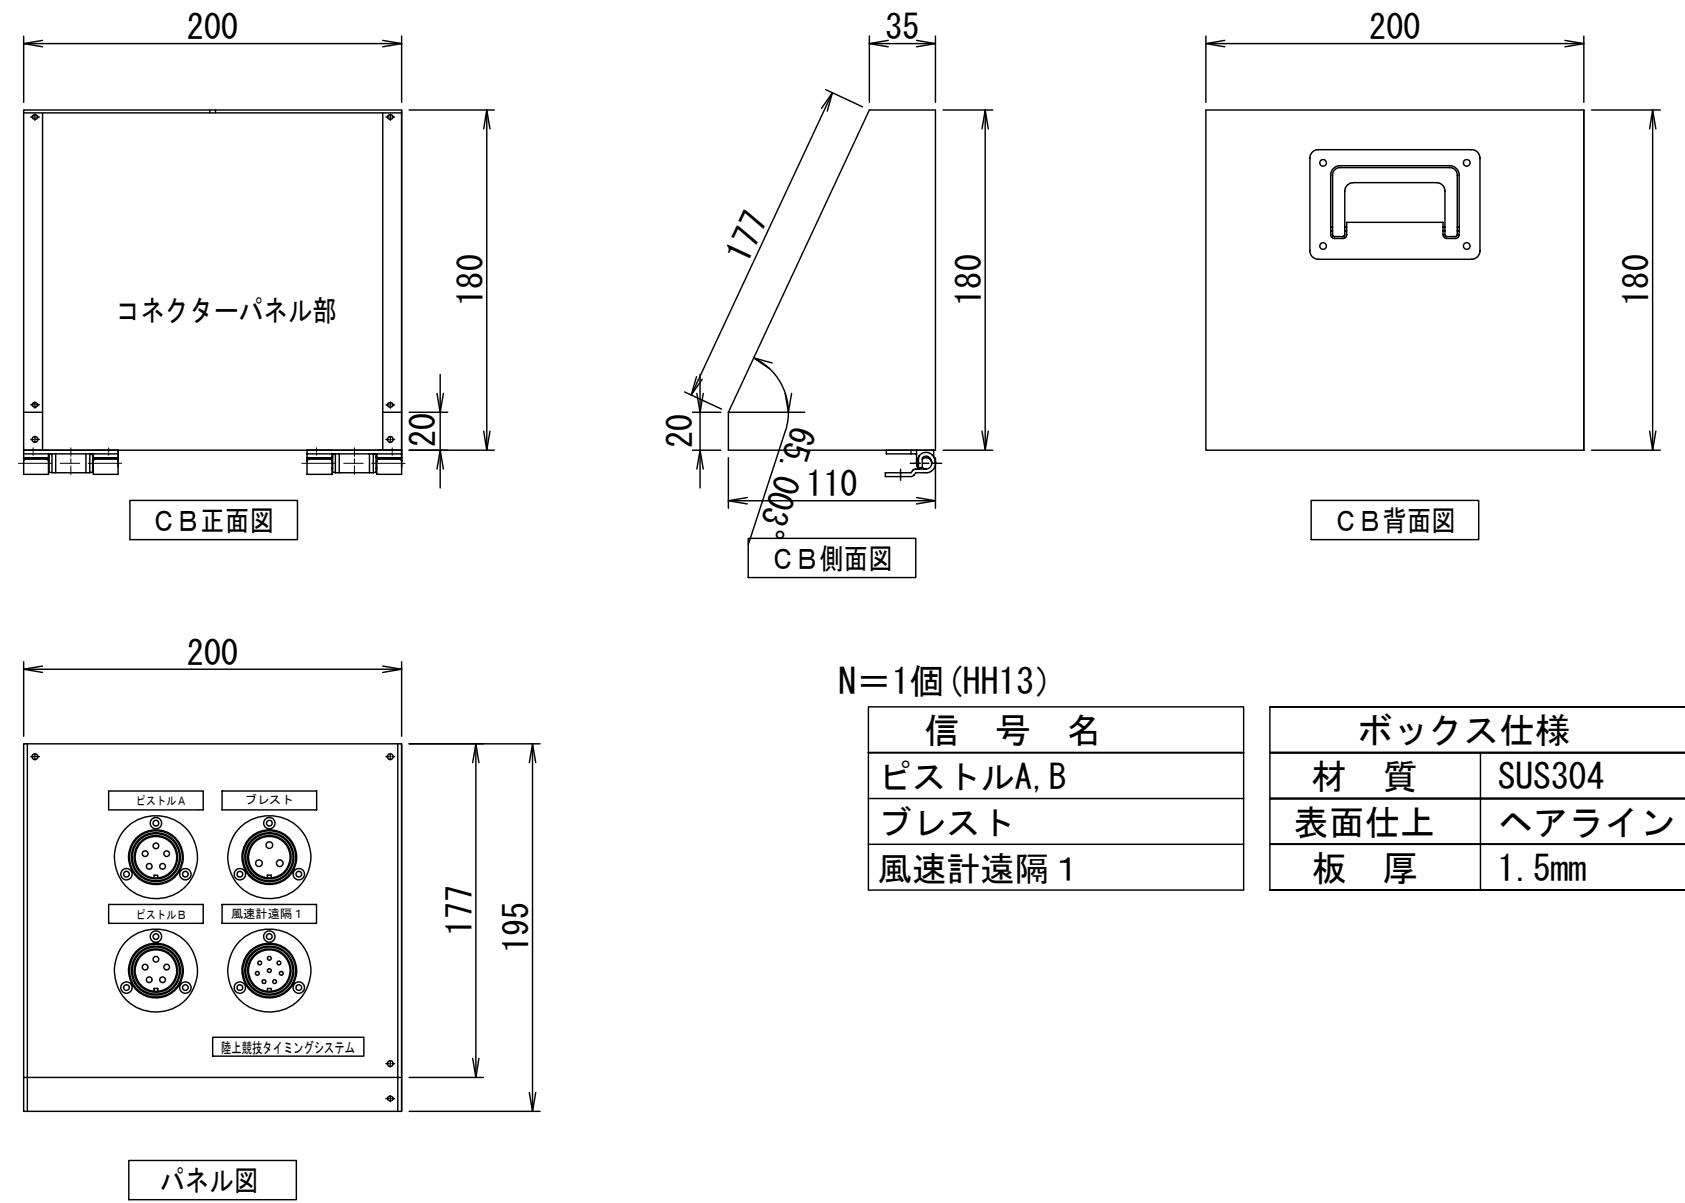


コネクターボックス-10構造図 1:4

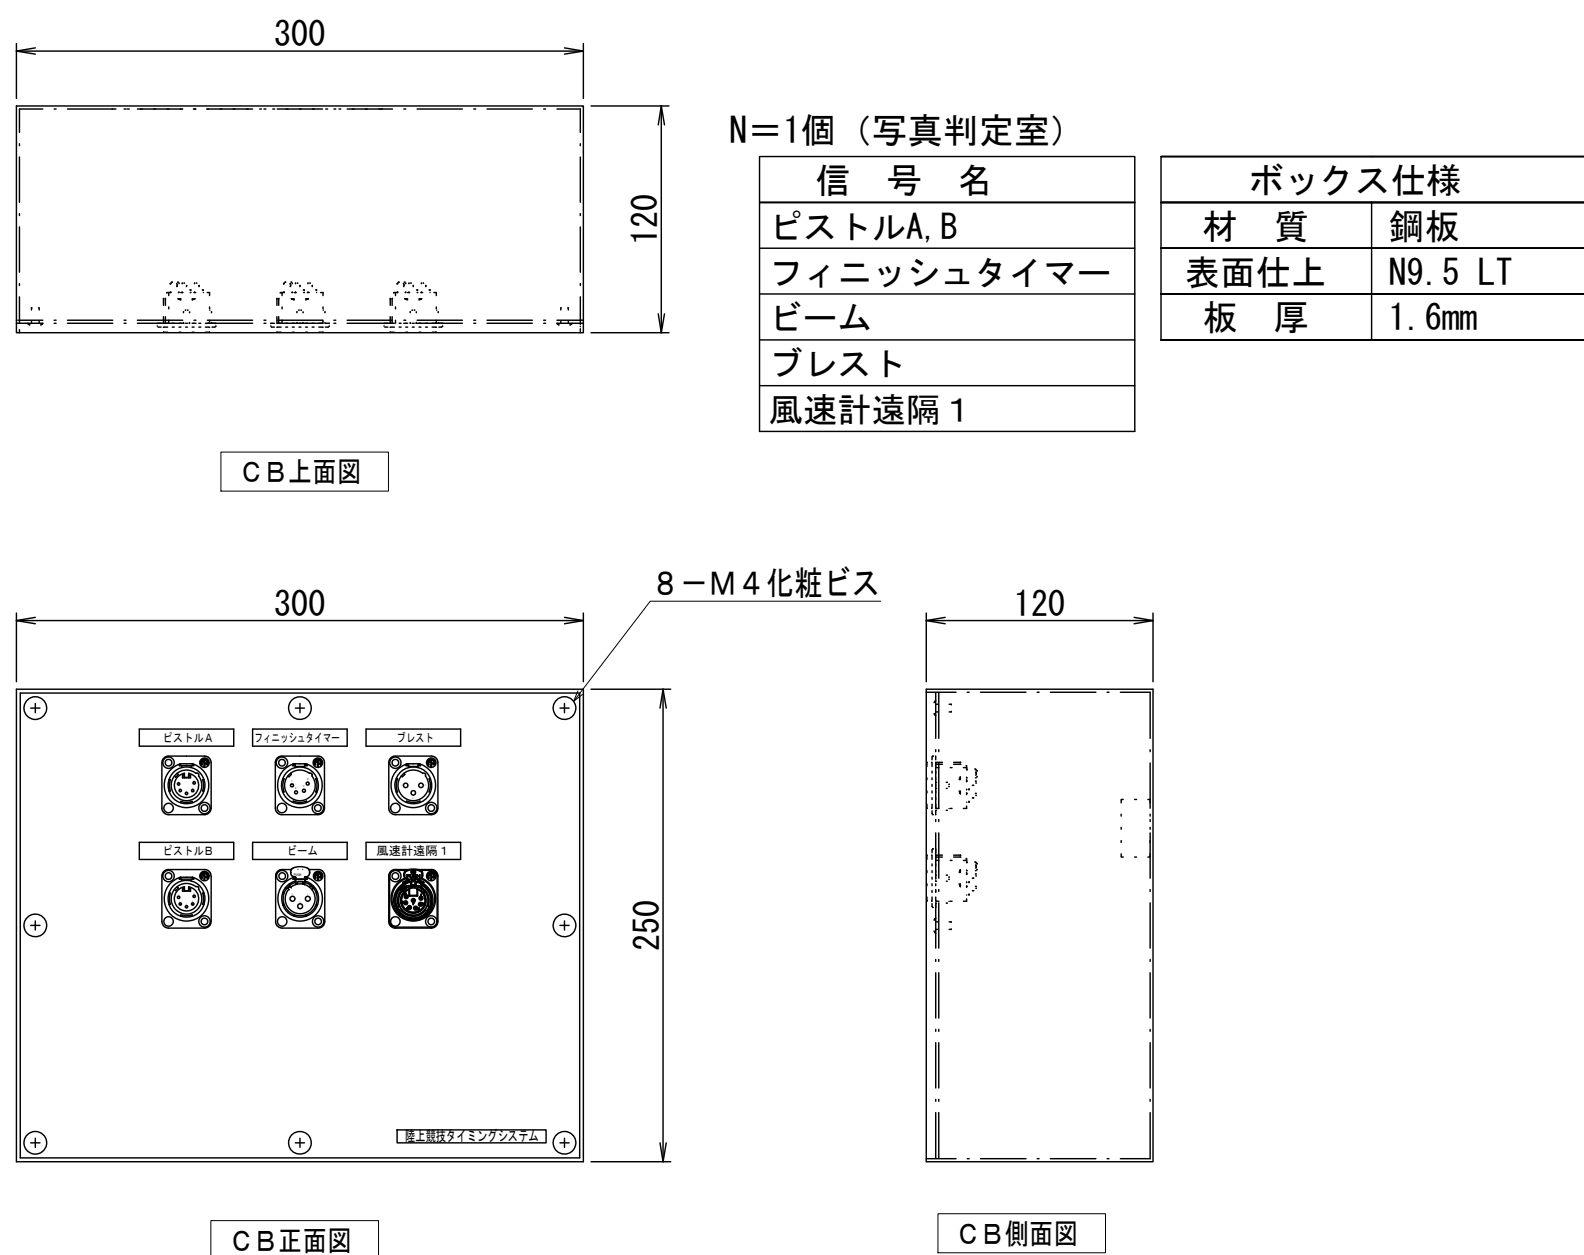

コネクターボックス-11構造図 1:4

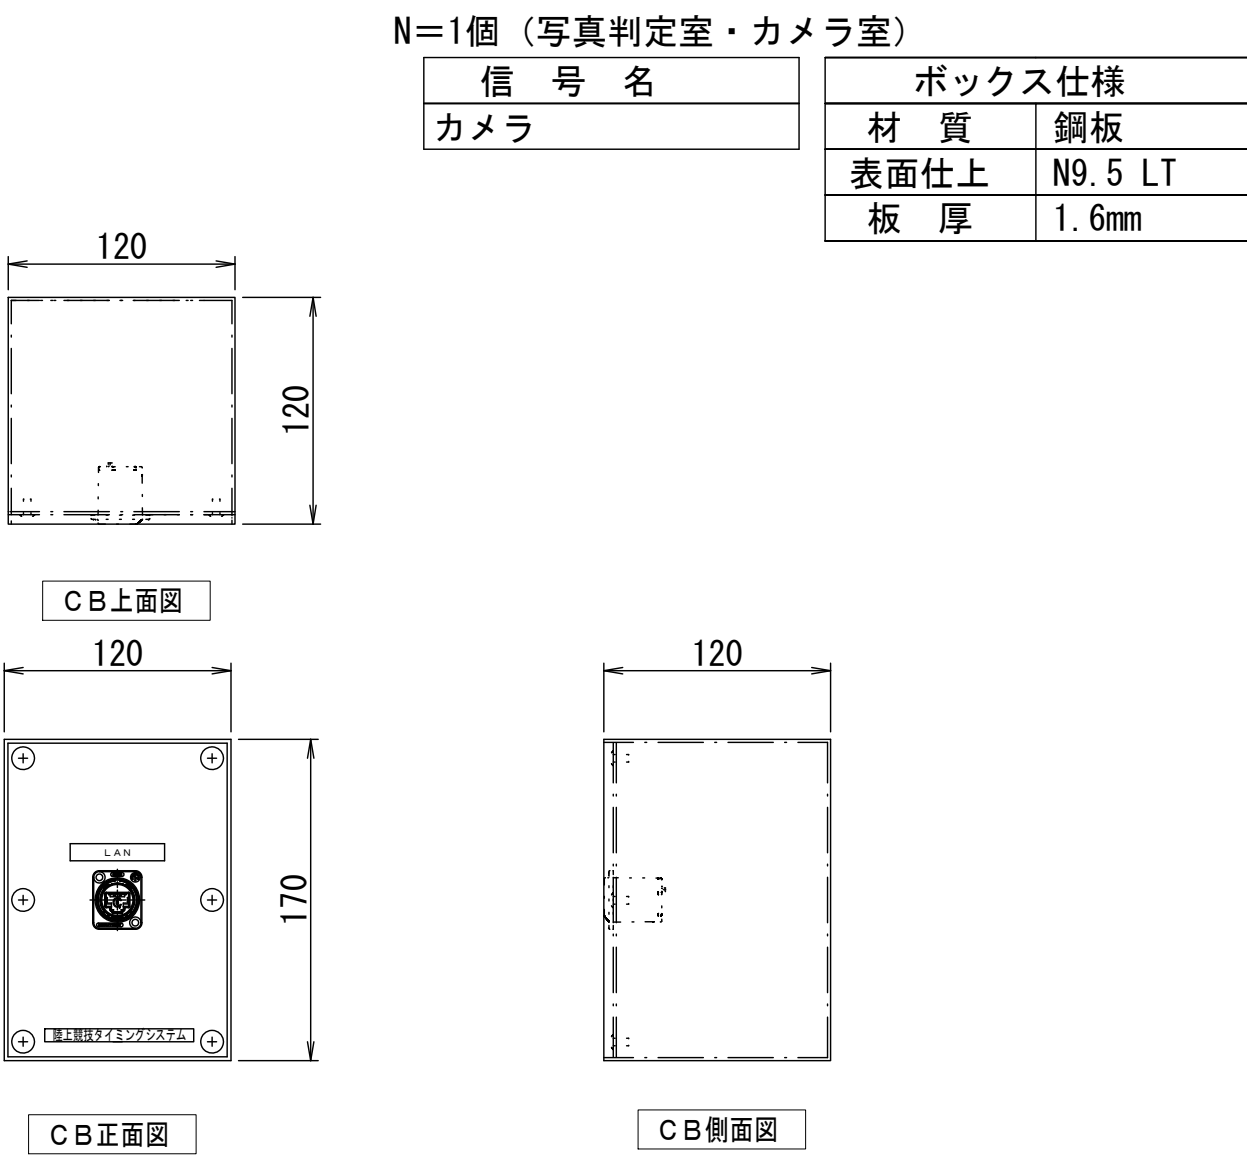

電源コネクターボックス-1構造図 1:4

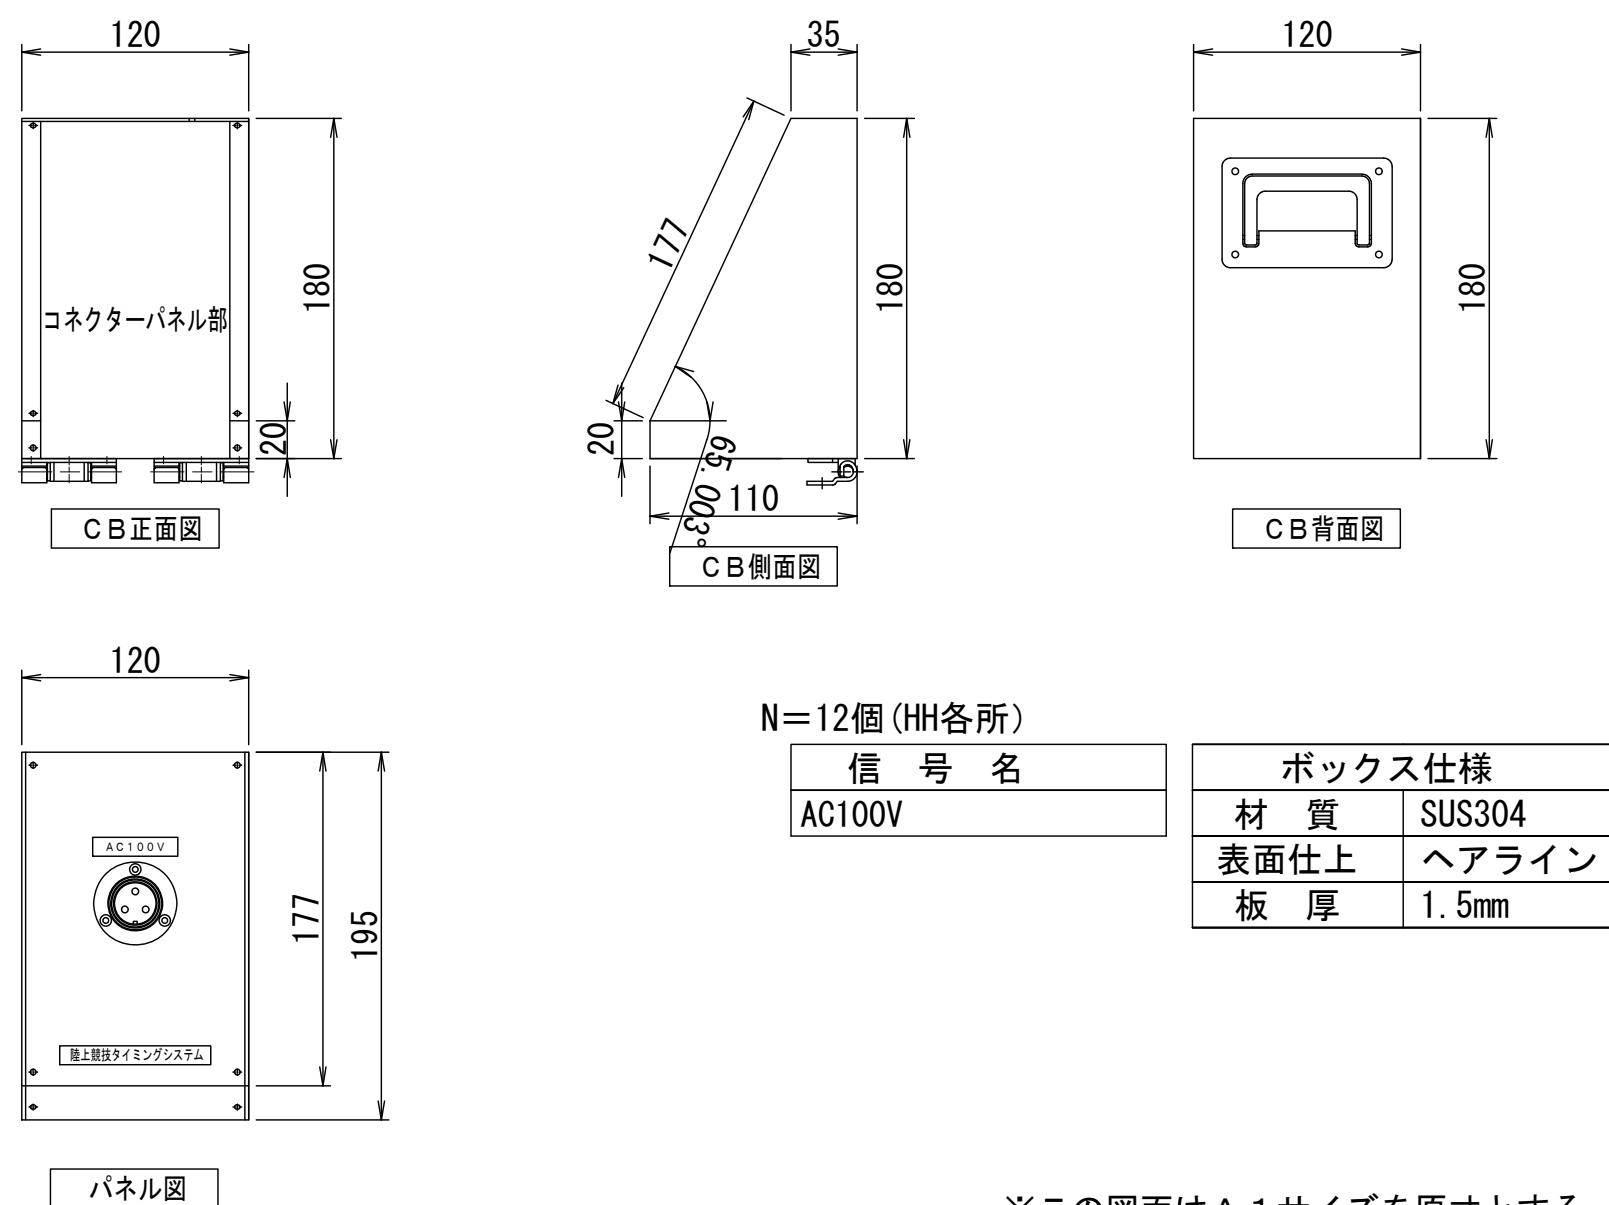

※この図面はA 1サイズを原寸とする。


工事名	令和7年度建整ス振補継第1号 海浜公園内陸上競技場改修工事		
施工箇所名	津市末広町 地内		
図面の種類	電気設備工構造図(11)		
縮尺	S=1:4	図面番号	71 / 133
事業所名	津市 建設部 建設整備課		

※ 特記事項
・各コネクターに5mケーブル付き
・コネクター背面部はレジンにて防水処理
・光、LANコネクターについては、上記の限りではない

電気設備工構造図(12)


ハンドホール-8

(競技場内用 □900×900)


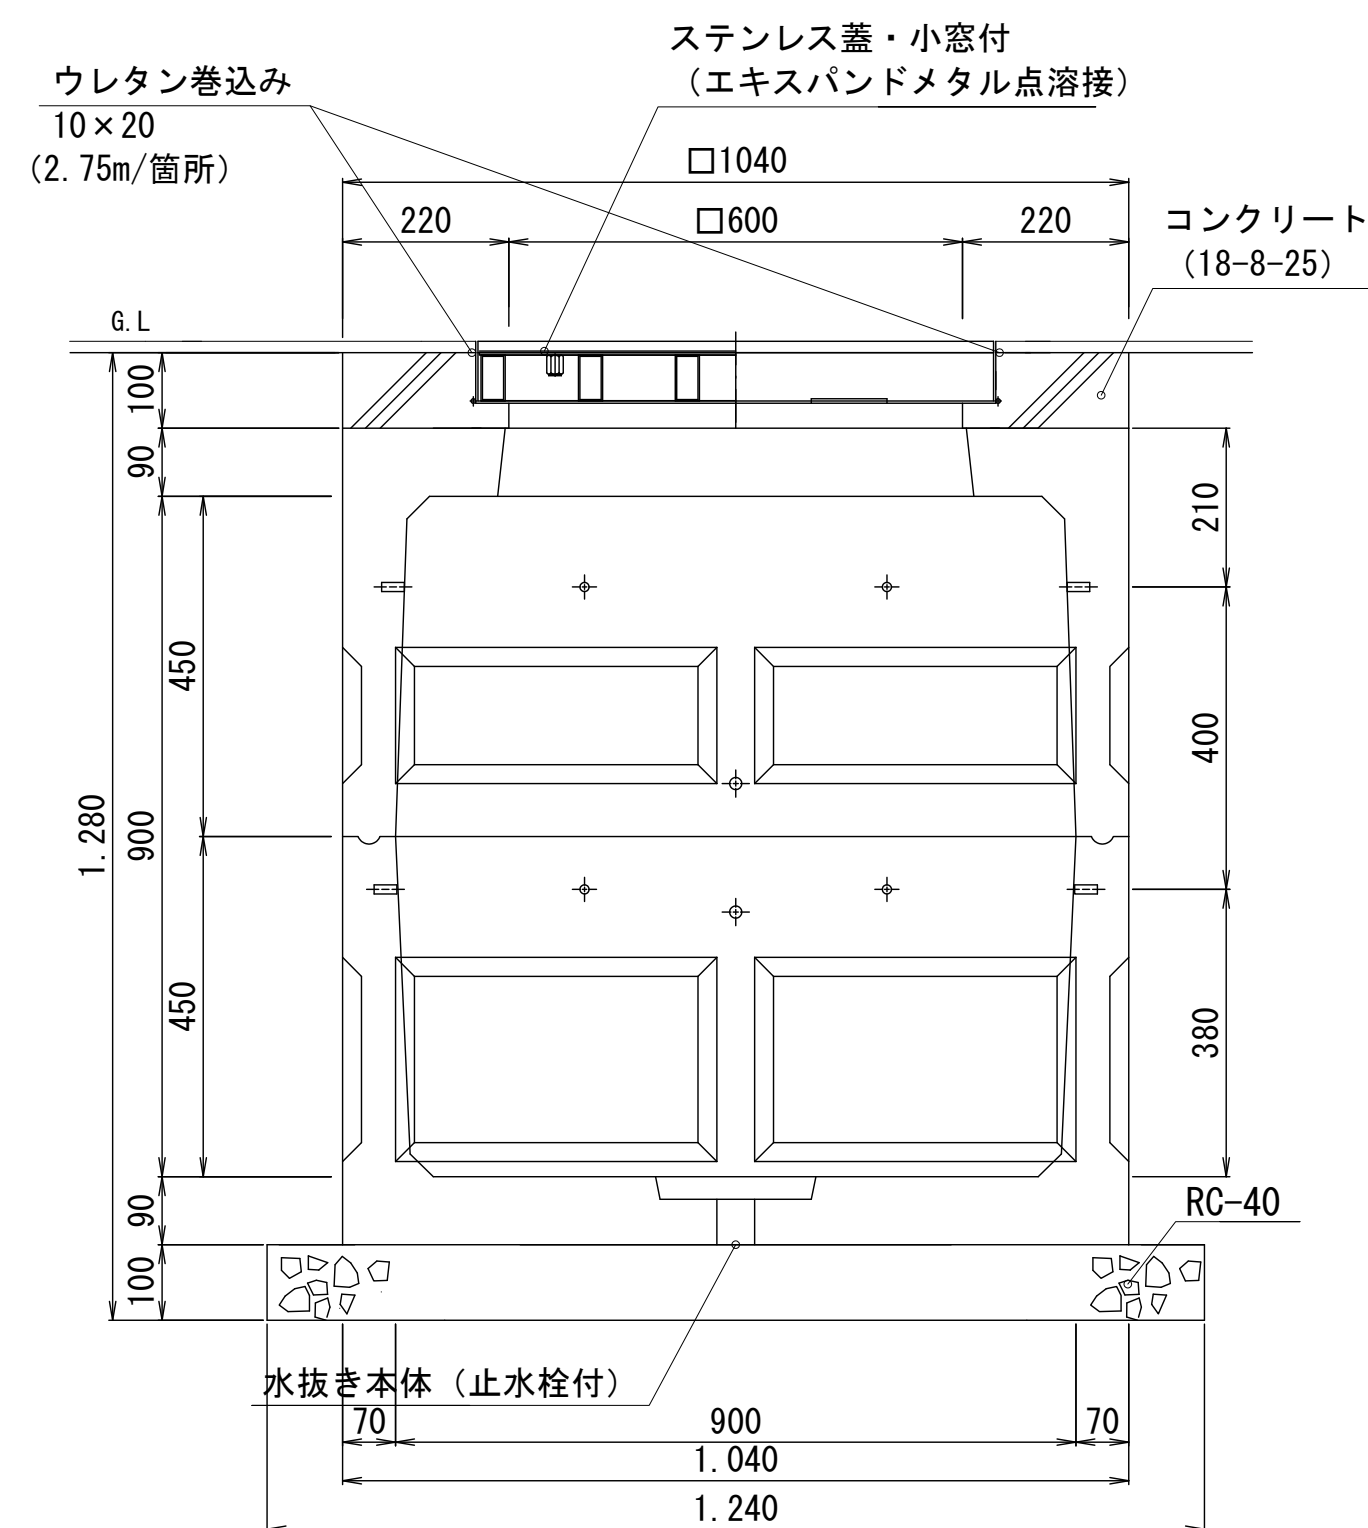


ハンドホール蓋

見取図

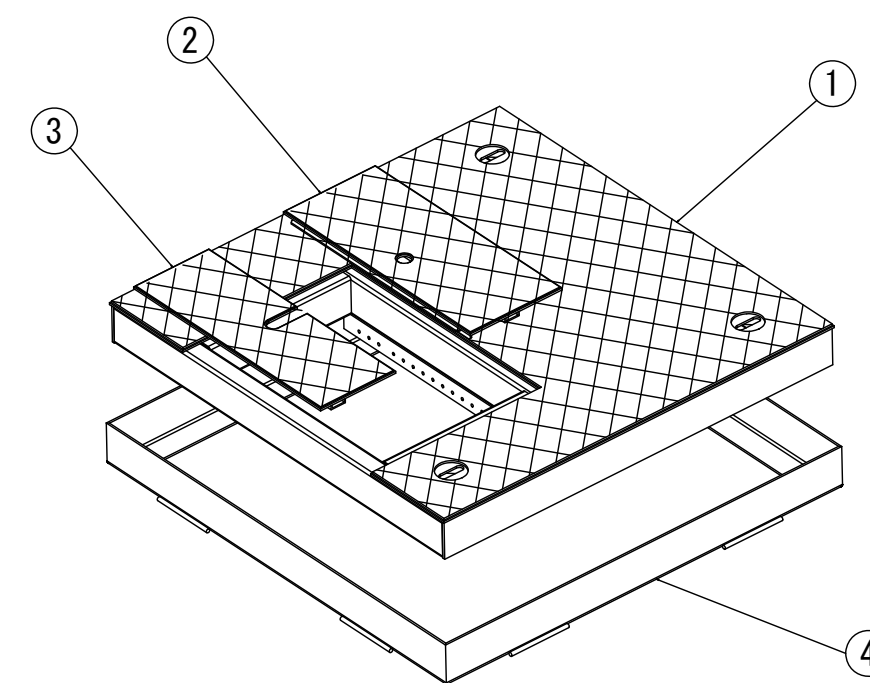


部品番号	部 品 名
1	KS2007-240 350用蓋
2	KS2007-095 350用小蓋A
3	KS2007-100 350用小蓋B
4	KS2007-010 600用枠

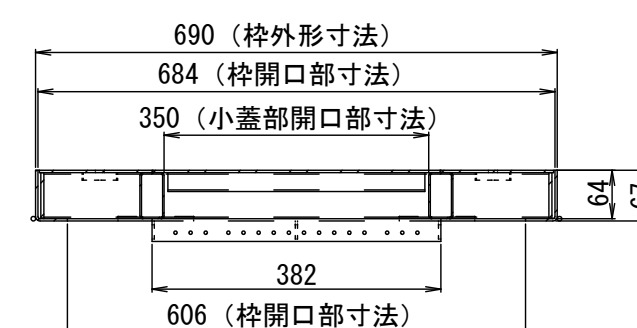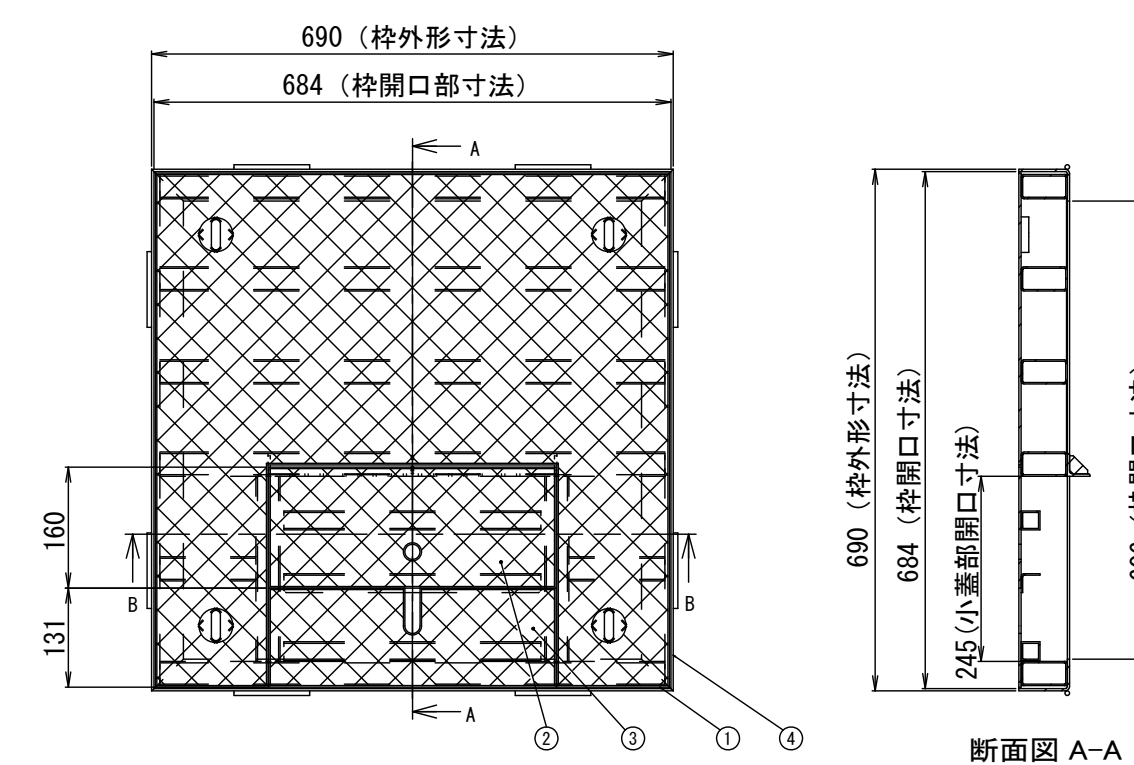


断面图 B-B

コネクターボックス稼働図


收納時

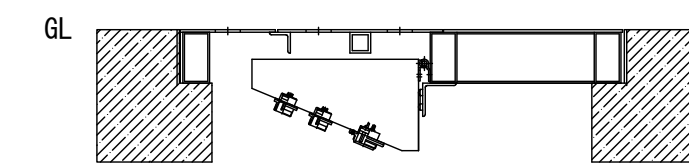

立上げ使用時

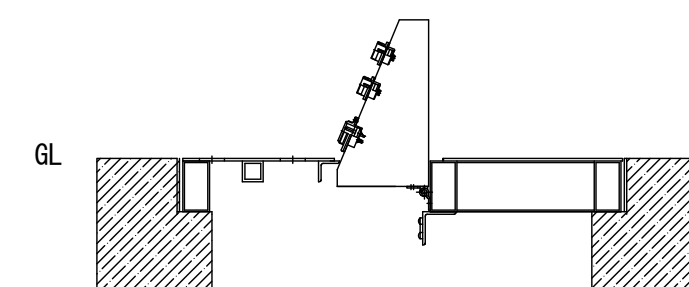

ケーブル接続後使用状態

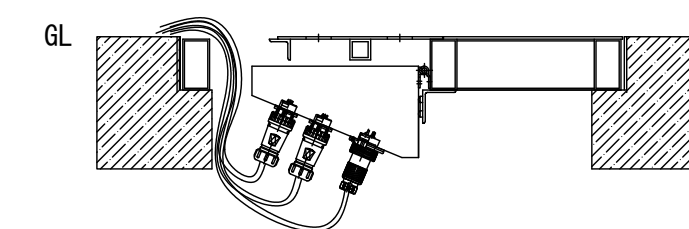


ハンドホール-8				1箇所当たり
名 称	規 格	単位	数 量	摘 要
基礎砕石	RC-40 t=100	m3	1.54	
蓋	競技場内用	個	1.00	
ハンドホール	競技場内用	組	1.00	

※この図面はA 1サイズを原寸とする。


工 事 名	令和7年度建整整備補継第1号 海浜公園内陸上競技場改修工事		
施工箇所名	津市末広町 地内		
図面の種類	電気設備工事構造図(12)		
縮 尺	図示	図面番号	72 133
事業所名	津市 建設部 建設整備課		

電気設備工構造図(13)

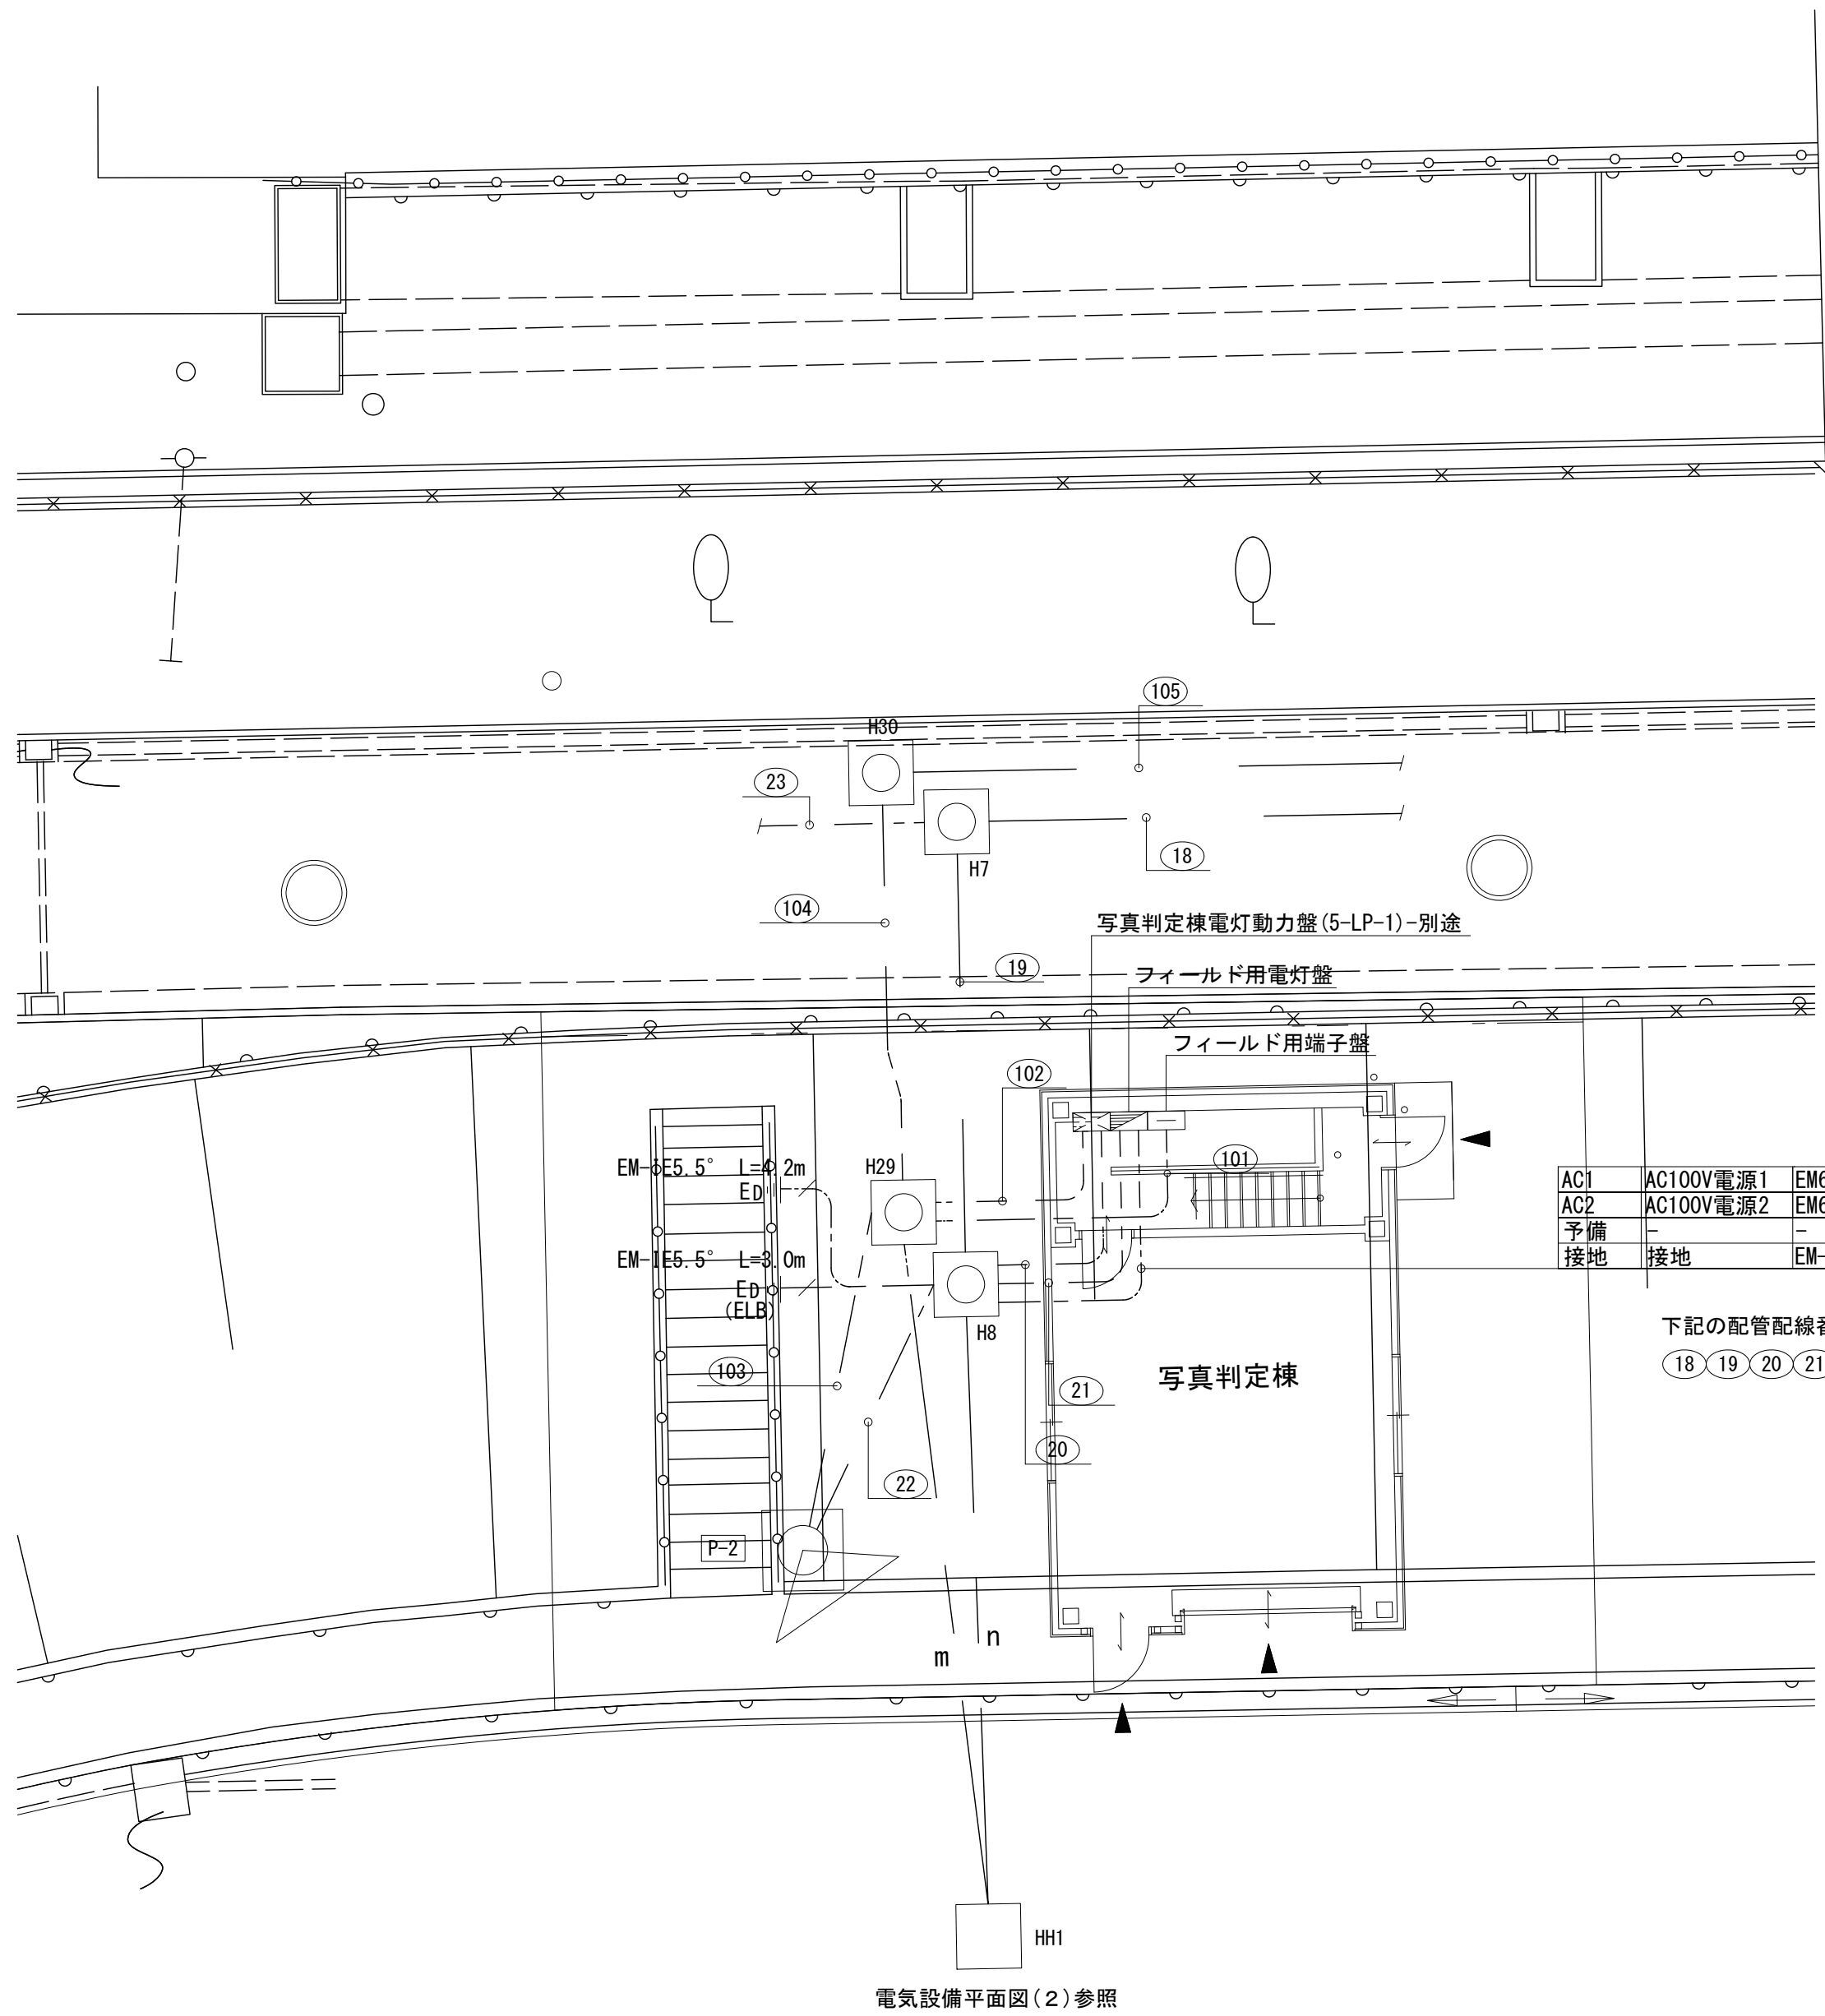


フィールド用電灯盤				1面当り
名 称	規 格	単 位	数 量	摘 要
フィールド用電灯盤		面	1	
EM600V CE/F (22sq-2c+5.5sq-1c)	AC1	m	7.9	FEP65 (別途)
EM600V CE/F (22sq-2c+5.5sq-1c)	AC2	m	7.9	FEP65 (別途)
EM-IE5.5		m	23.0	
FEP30		m	7.9	

フィールド用端子盤				1面当り
名 称	規 格	単 位	数 量	摘 要
フィールド用端子盤		面	1	

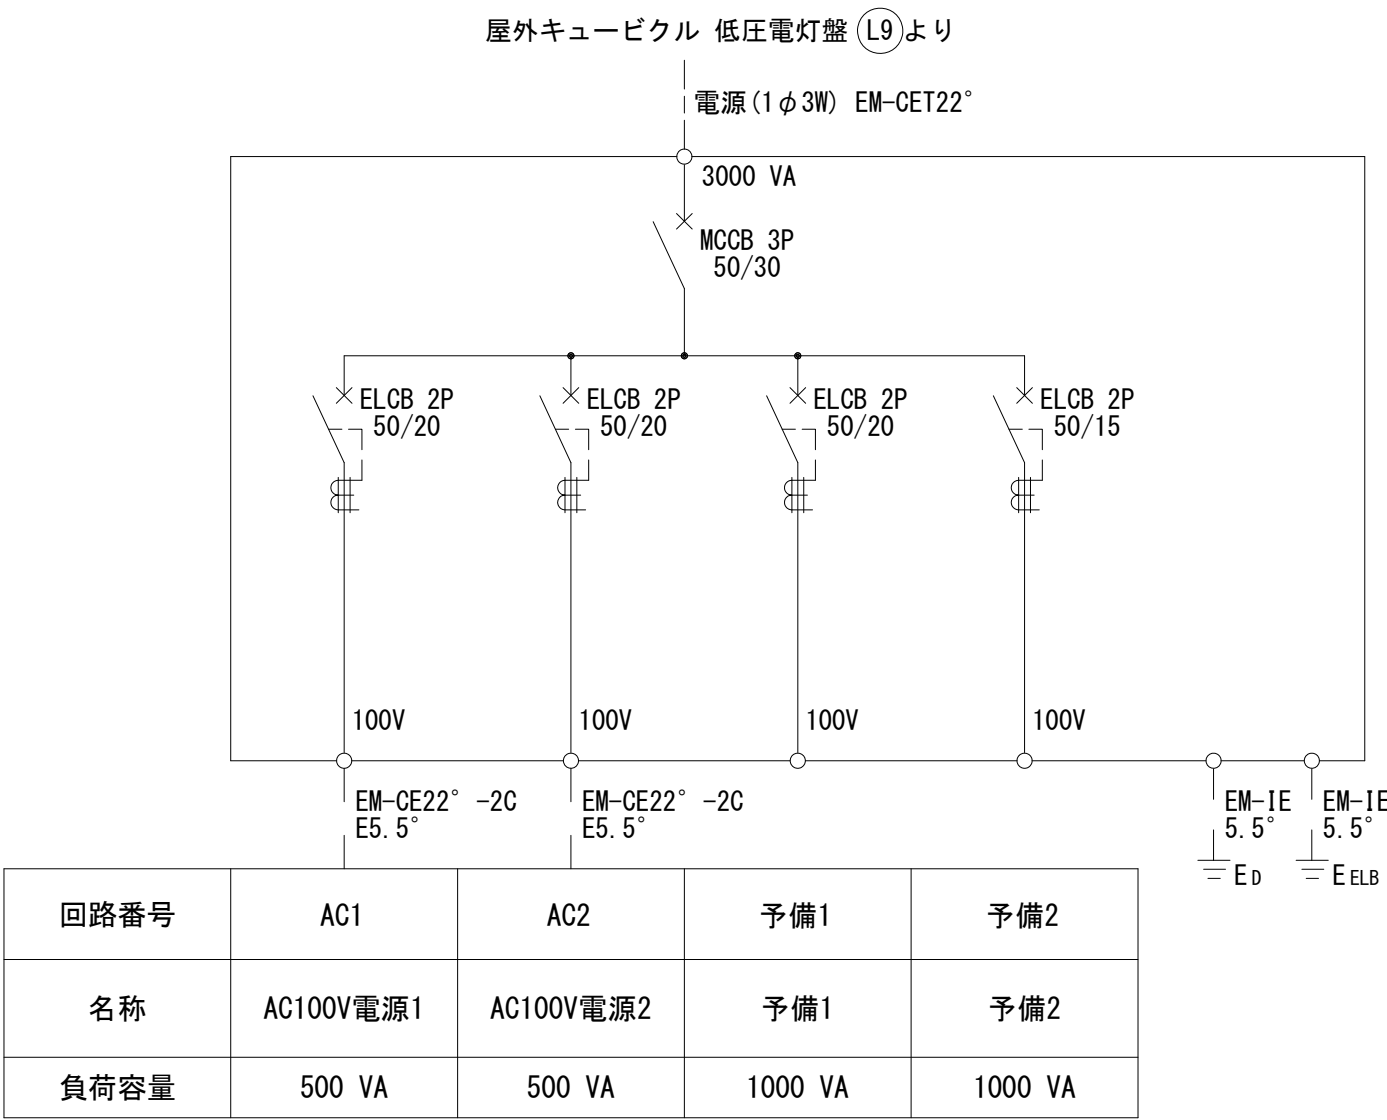

仕 様
屋内壁掛形
材 質: 銅板製
塗 装: 指定色塗装仕上げ
公共建築工事仕様

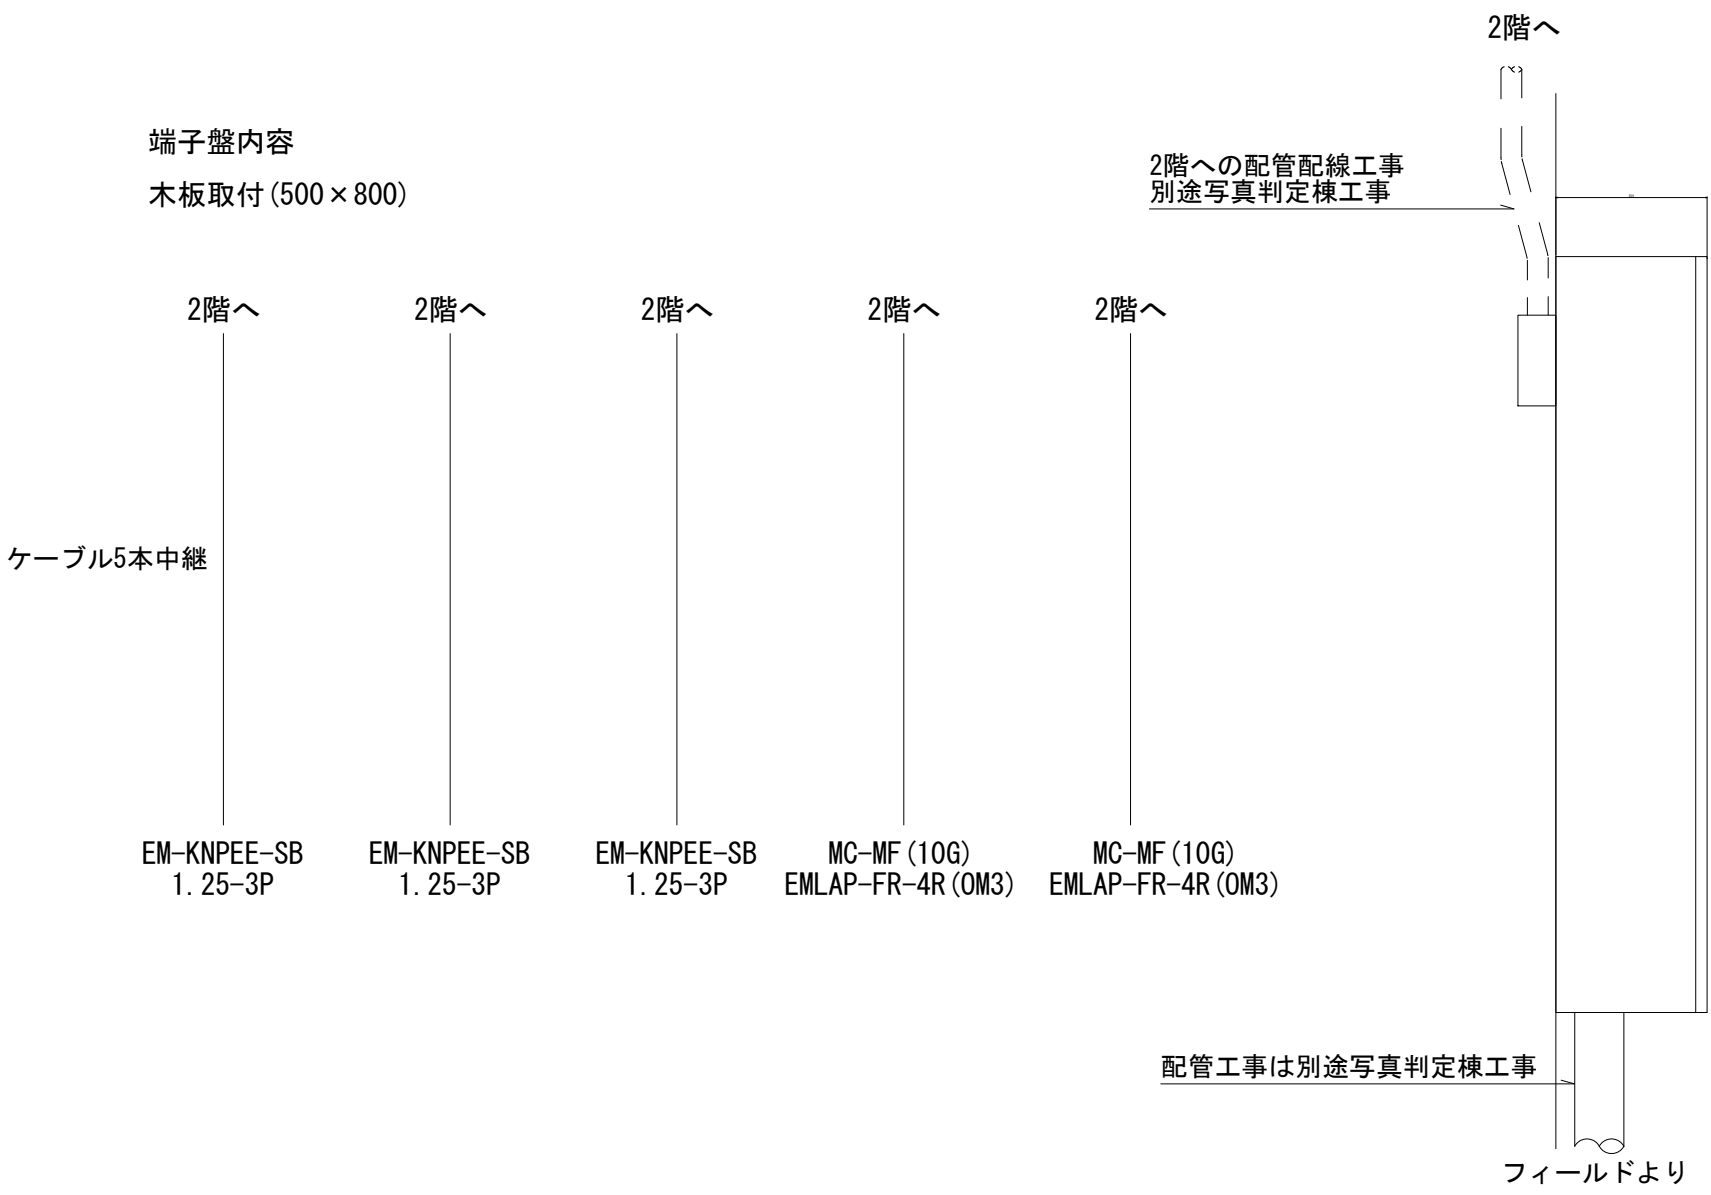


仕 様
屋内壁掛形
材 質: 銅板製
塗 装: 指定色塗装仕上げ
公共建築工事仕様


フィールド用端子盤

※この図面はA 1サイズを原寸とする。			
工 事 名	令和7年度建整ス振補継第1号 海浜公園内陸上競技場改修工事		
施工箇所名	津市末広町 地内		
図面の種類	電気設備工構造図(13)		
縮 尺	—	図面番号	73 / 133
事業所名	津市 建設部 建設整備課		

園路広場整備平面図 (1)

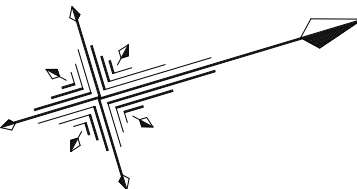

S=1:500

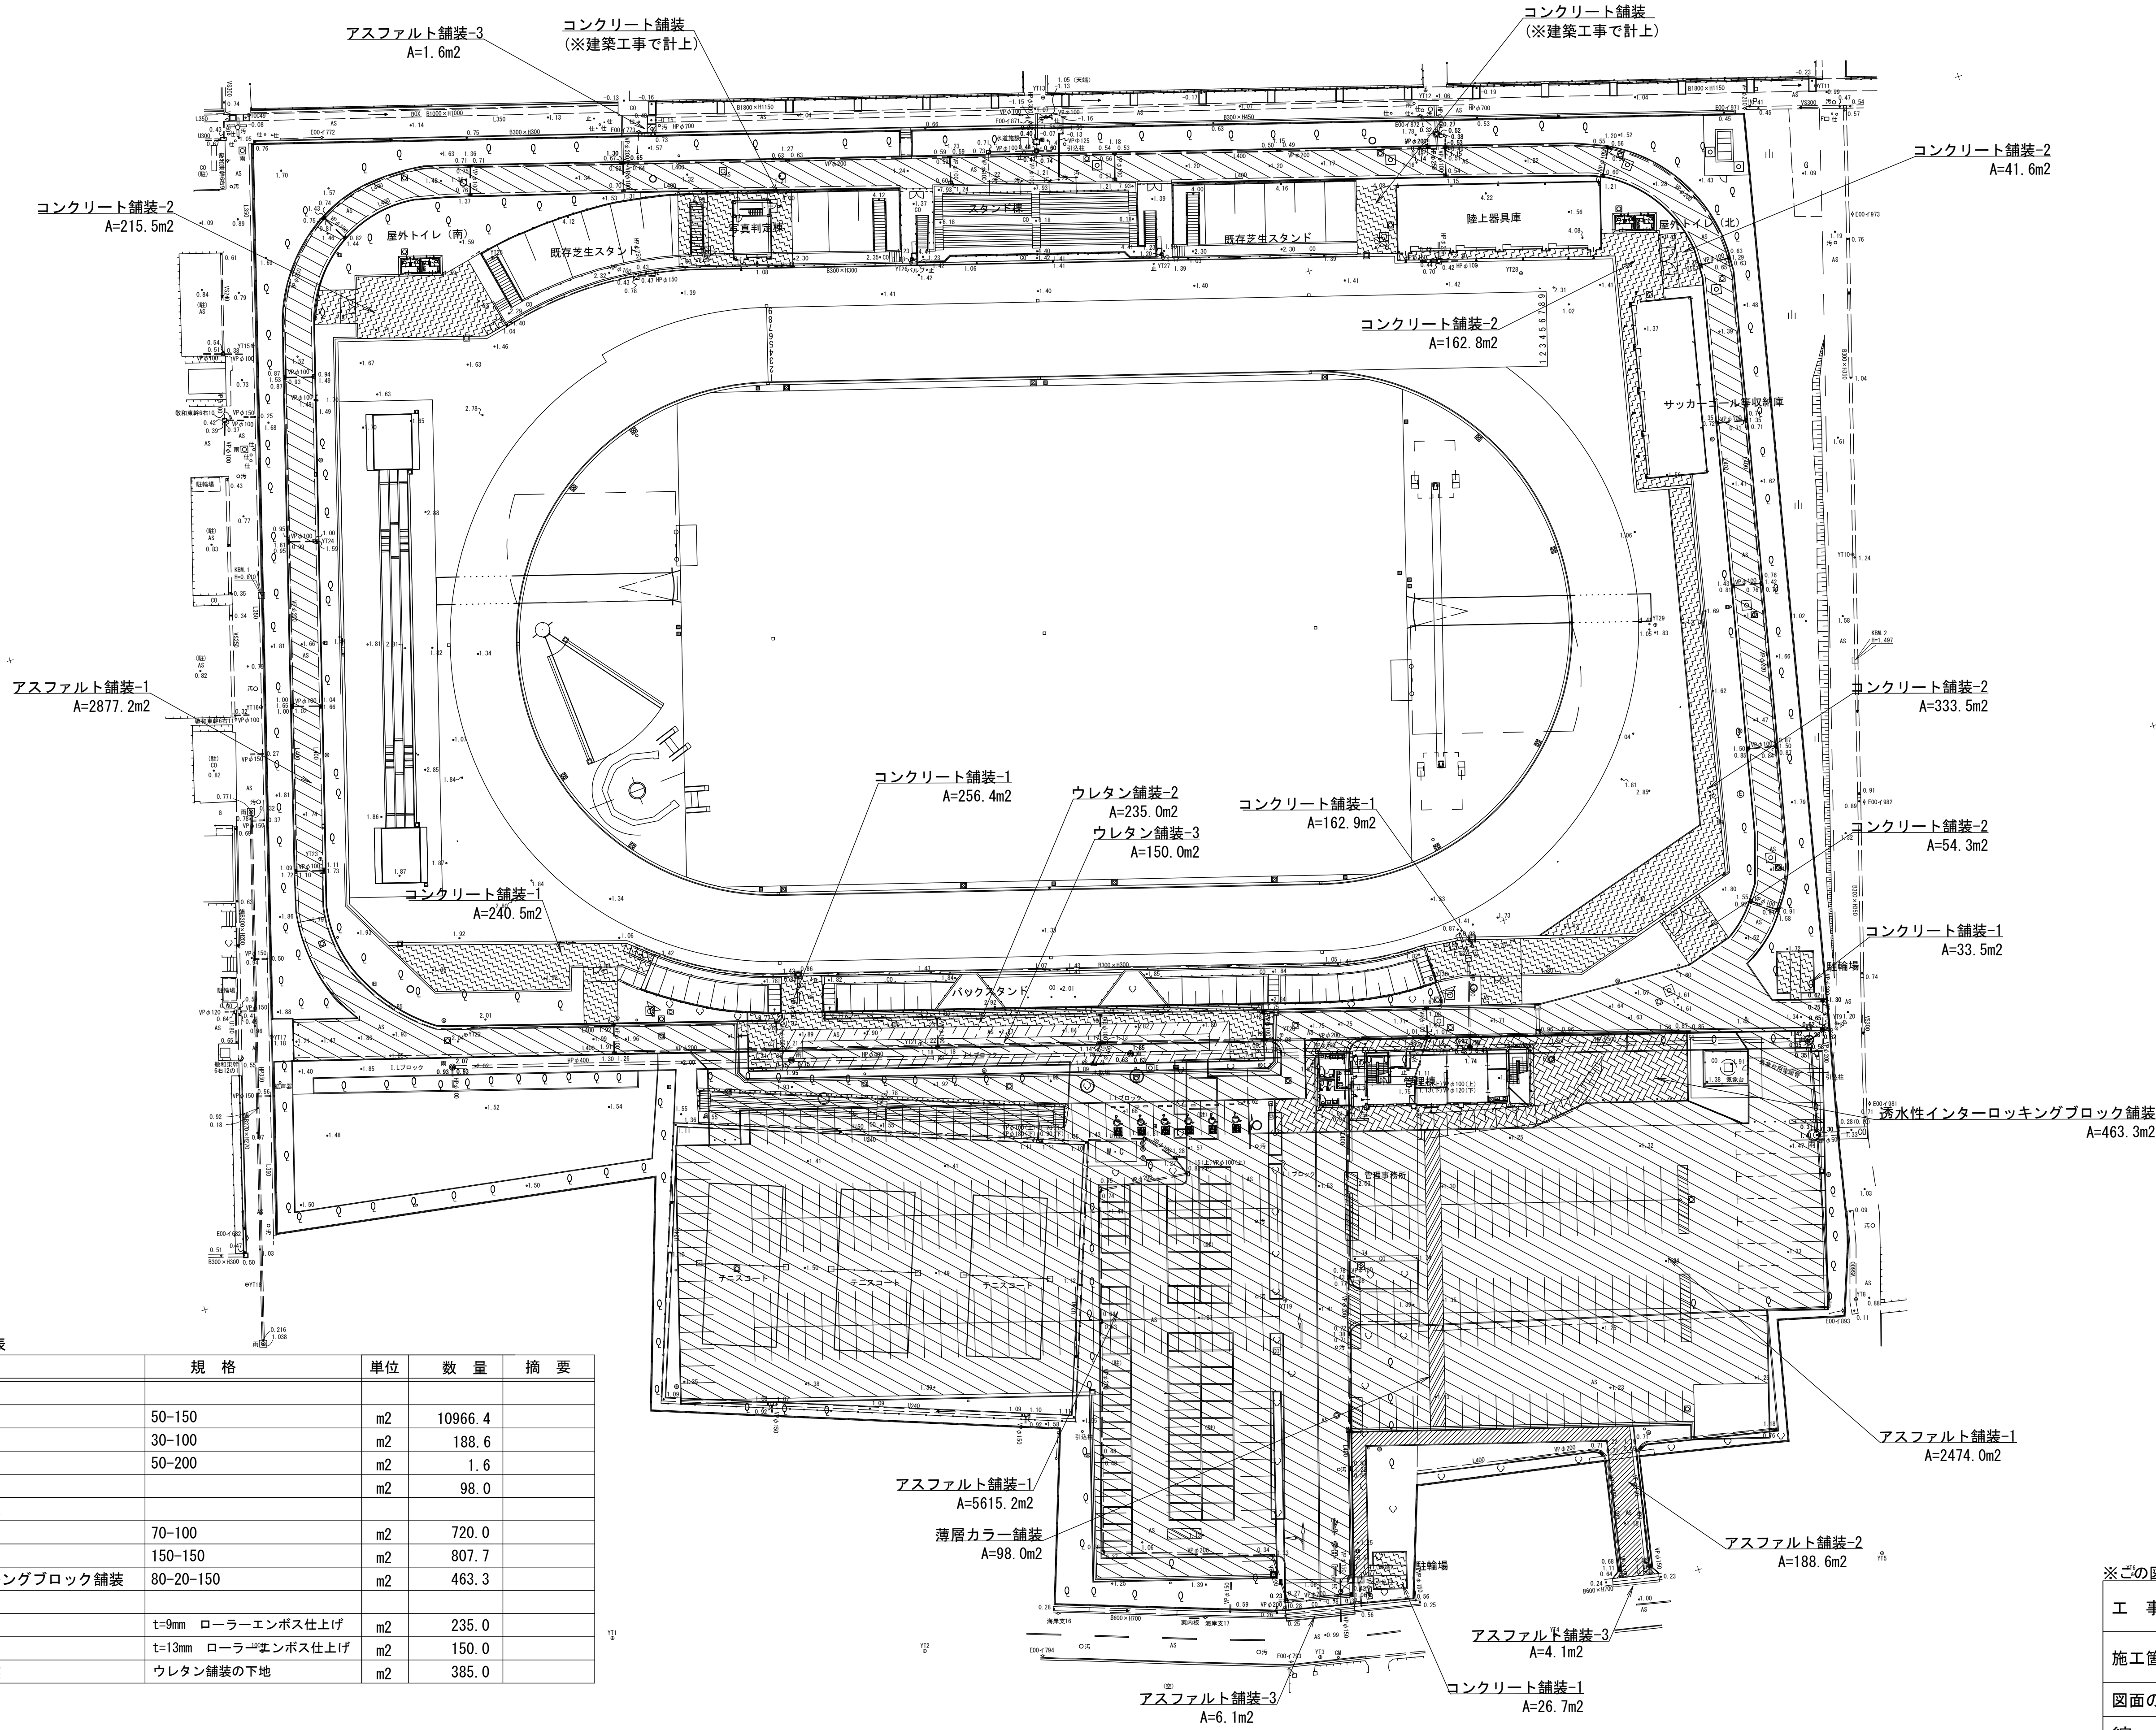


園路広場整備工(舗装)集計表

名 称	規 格	単位	数 量	摘 要
アスファルト舗装工				
アスファルト舗装-1	50-150	m2	10966.4	
アスファルト舗装-2	30-100	m2	188.6	
アスファルト舗装-3	50-200	m2	1.6	
薄層カラー舗装		m2	98.0	
コンクリート系舗装工				
コンクリート舗装-1	70-100	m2	720.0	
コンクリート舗装-2	150-150	m2	807.7	
透水性インターロッキングブロック舗装	80-20-150	m2	463.3	
樹脂系舗装工				
ウレタン舗装-2	t=9mm ローラーエンボス仕上	m2	235.0	
ウレタン舗装-3	t=13mm ローラーエンボス仕上	m2	150.0	
下地アスファルト舗装	ウレタン舗装の下地	m2	385.0	


※この図面はA 1サイズを原寸とする。 世界測地系

工 事 名	令和7年度建整ス振補継第1号 海浜公園内陸上競技場改修工事
施工箇所名	津市末広町 地内
図面の種類	園路広場整備平面図 (1)
縮 尺	S=1:500 図面番号 74 133
事業所名	津市 建設部 建設整備課

園路広場整備平面図 (2)

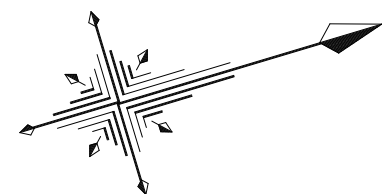

S=1:500

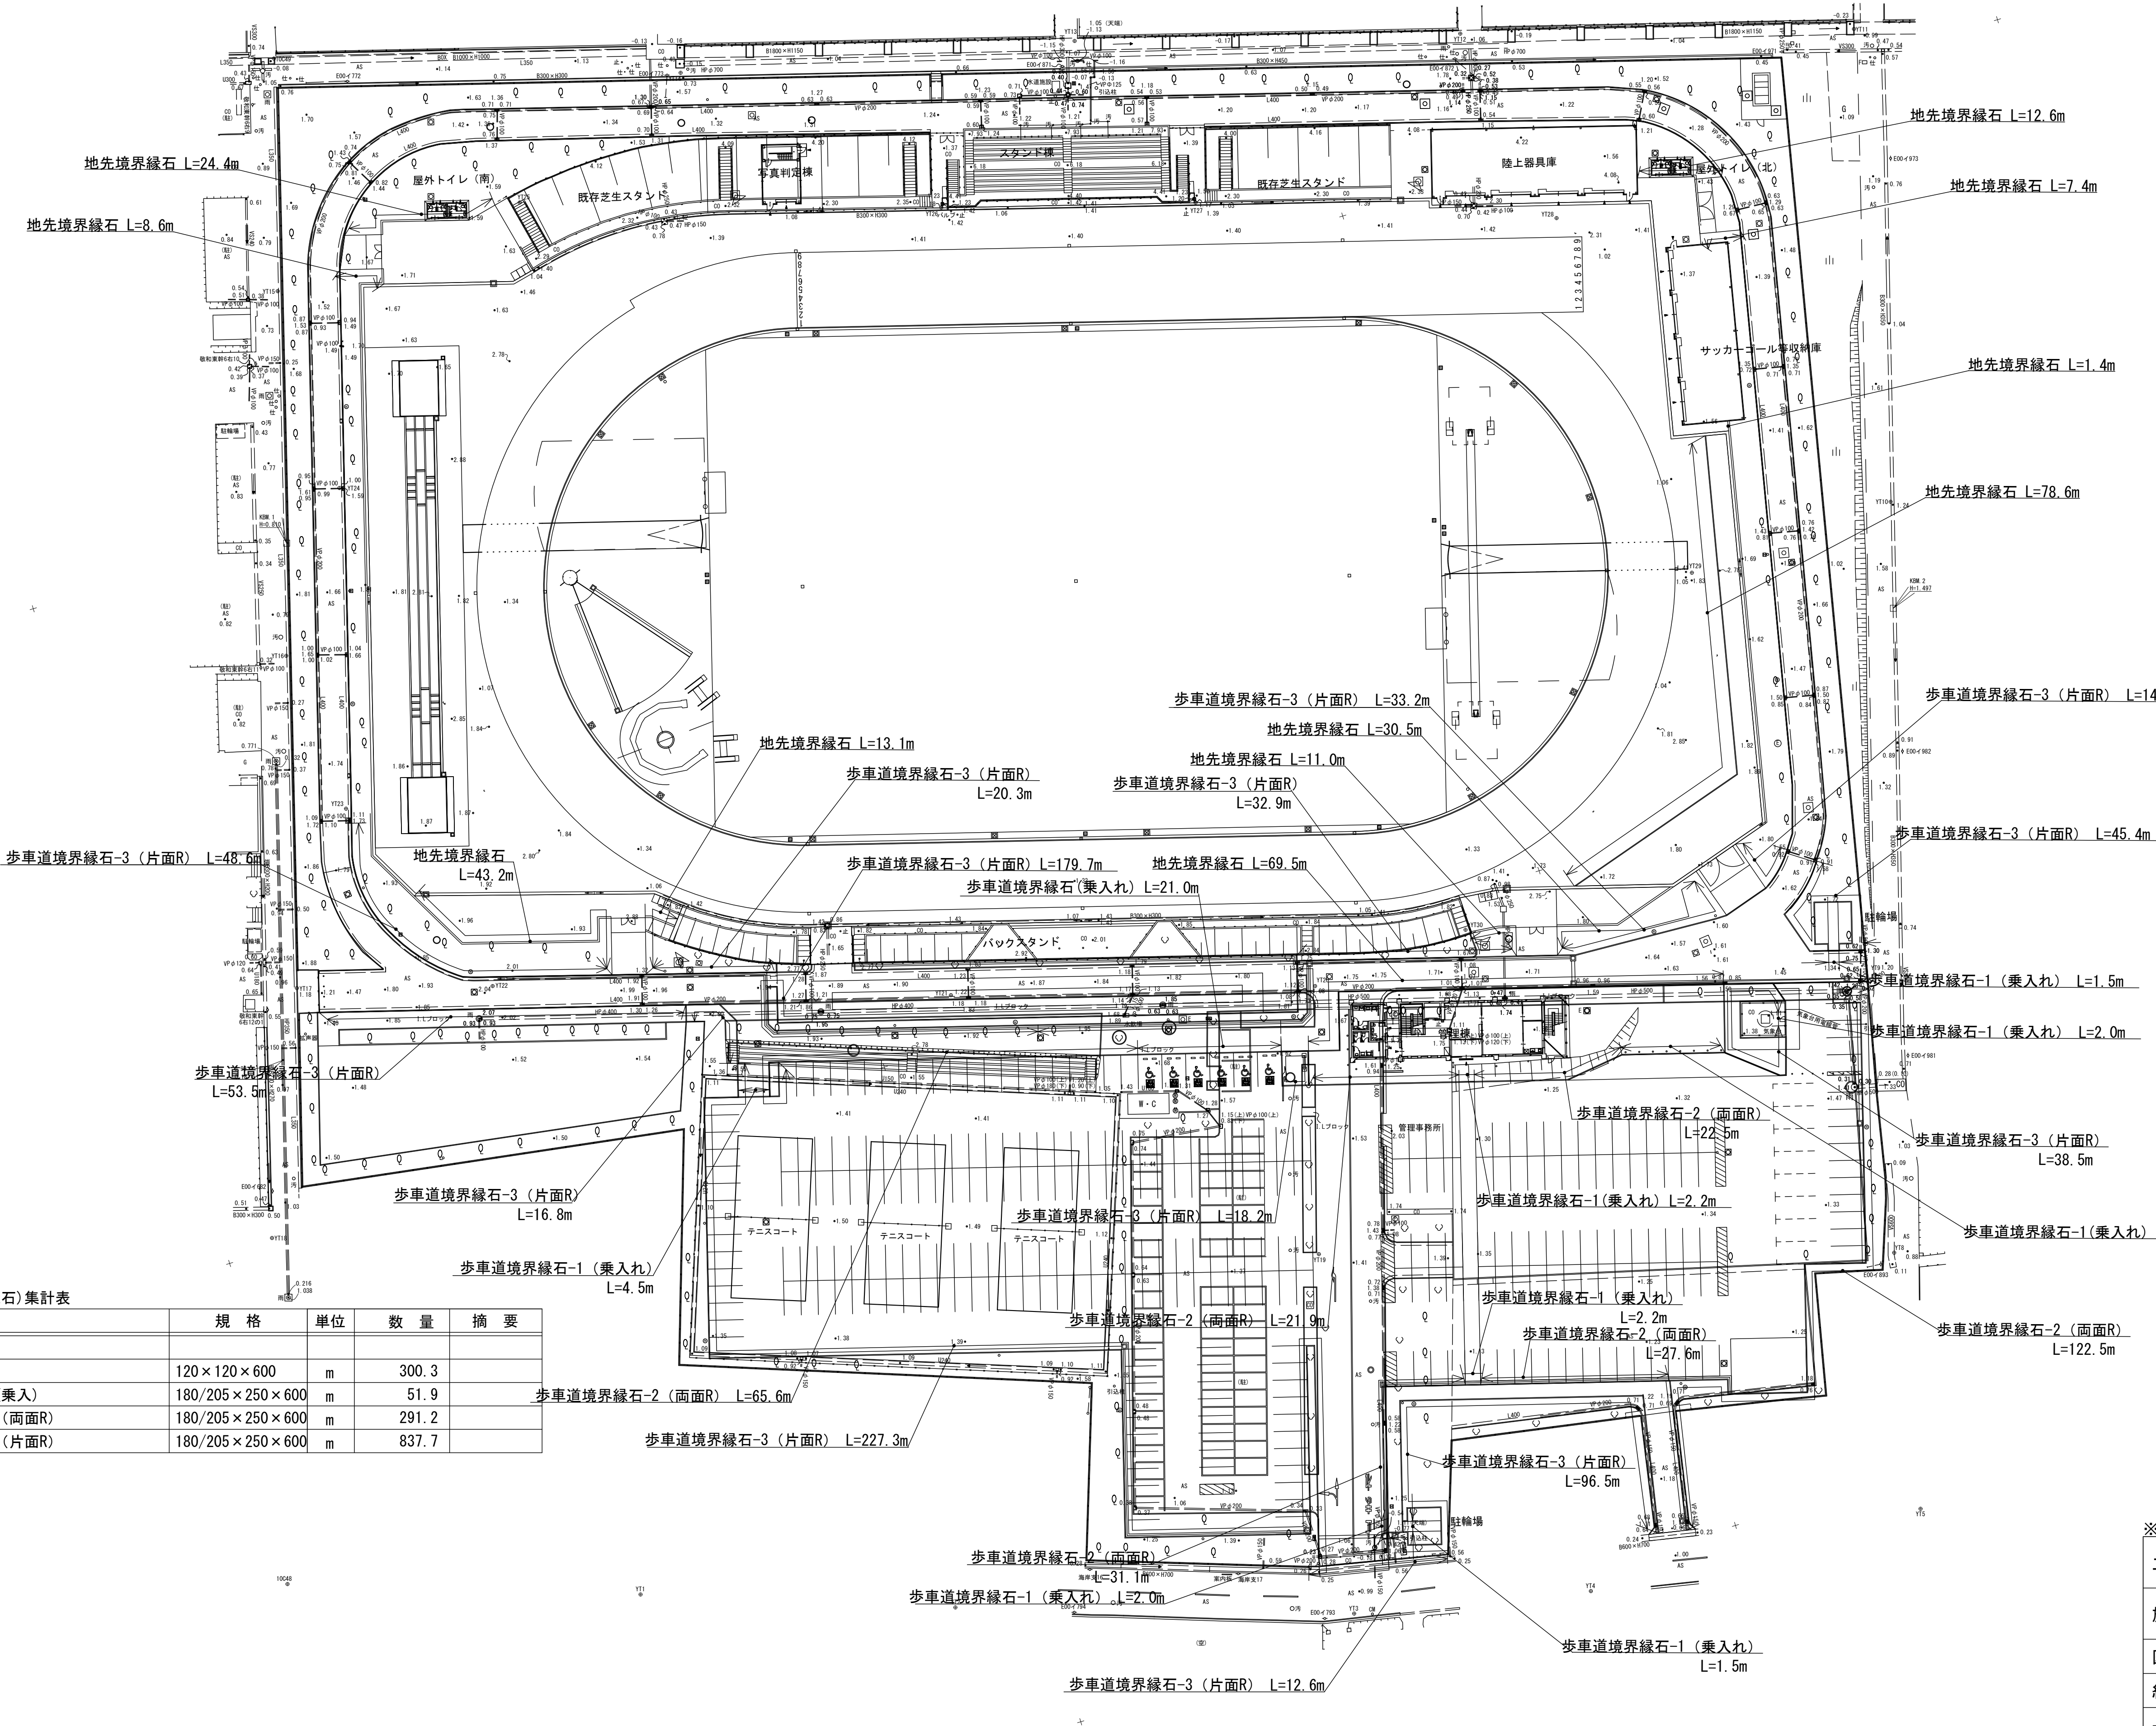


園路広場整備工(緑石)集計表

名 称	規 格	単位	数 量	摘 要
園路緑石工				
地先境界緑石	120×120×600	m	300.3	
歩車道境界緑石-1(乗入)	180/205×250×600	m	51.9	
歩車道境界緑石-2 (両面R)	180/205×250×600	m	291.2	
歩車道境界緑石-3 (片面R)	180/205×250×600	m	837.7	


※この図面はA 1サイズを原寸とする。 世界測地系

工 事 名	令和7年度建整ス振補継第1号 海浜公園内陸上競技場改修工事
施工箇所名	津市末広町 地内
図面の種類	園路広場整備平面図 (2)
縮 尺	S=1:500 図面番号 75 133
事業所名	津市 建設部 建設整備課

園路広場整備平面図 (3)

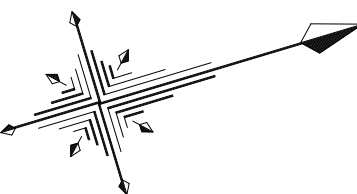

S=1:200

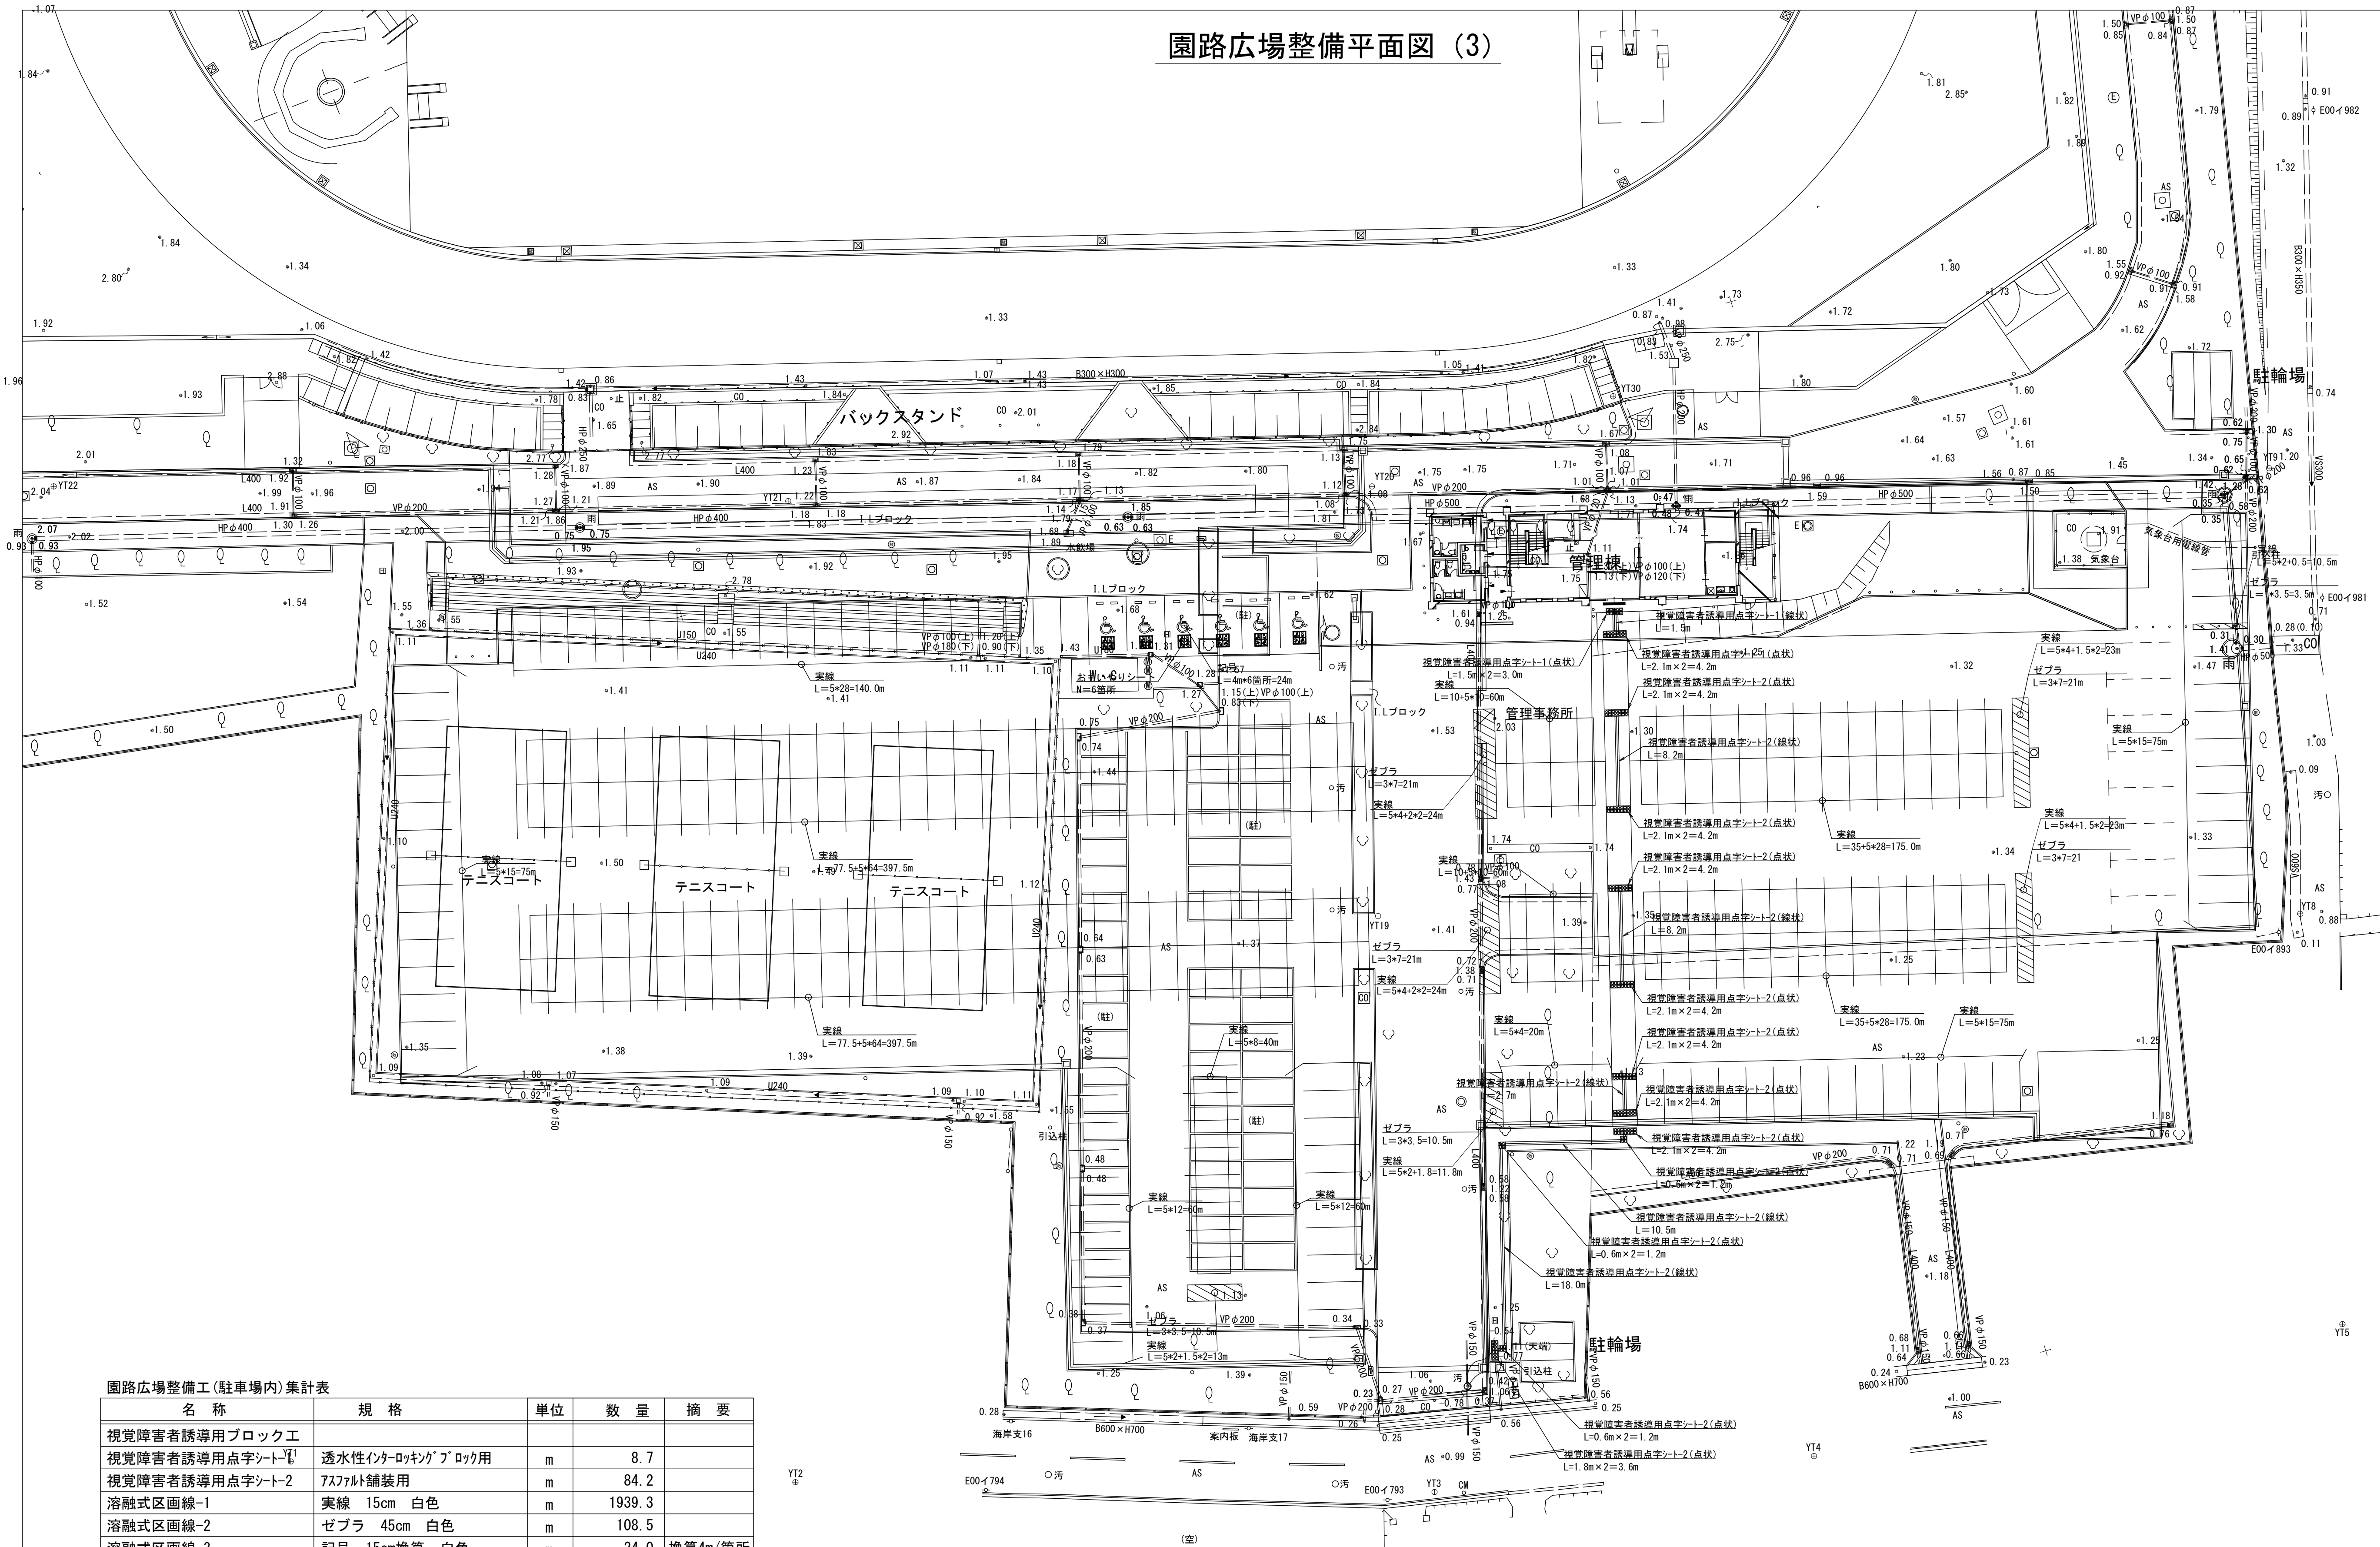

園路広場整備工(駐車場内)集計表

名 称	規 格	単位	数 量	摘 要
視覚障害者誘導用ブロック工				
視覚障害者誘導用点字シート-1	透水性インターロッキングブロック用	m	8.7	
視覚障害者誘導用点字シート-2	アスファルト舗装用	m	84.2	
溶融式区画線-1	実線 15cm 白色	m	1939.3	
溶融式区画線-2	ゼブラ 45cm 白色	m	108.5	
溶融式区画線-3	記号 15cm換算 白色	m	24.0	換算4m/箇所
おもいやりシート		箇所	6	


※この図面はA 1サイズを原寸とする。 世界測地系

工 事 名	令和7年度建整ス振補経第1号 海浜公園内陸上競技場改修工事
施工箇所名	津市末広町 地内
図面の種類	園路広場整備平面図 (3)
縮 尺	S=1:300 図面番号 76 133
事業所名	津市 建設部 建設整備課

園路広場整備工構造図（1）

アスファルト舗装-1

S=1:10

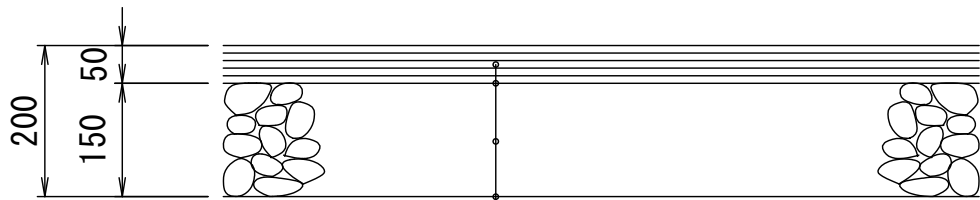

表層-1 再生密粒度アスコン(13) 2,350kg/m3 t=50

アスファルト乳剤 プライムコート PK-3

下層路盤-1 再生クラッシャーラン (RC-40) t=150


不陸整正 補足材無し

※設計CBR=6%以上

アスファルト舗装-1材料表					100m2当り
名 称	規格・寸法	単位	数 量	摘 要	
下層路盤-1	再生クラッシャーラン(RC-40) t=150	m2	100		
表層-1	再生密粒度アスコン(TOP13) t=50	m2	100	プライムコート含む	
不陸整正	補足材無し	m2	100		

アスファルト舗装-2

S=1:10

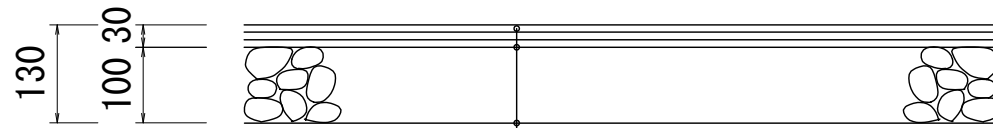

表層-2 再生密粒度アスコン(13) 2,200kg/m3 t=30

アスファルト乳剤 プライムコート PK-3


下層路盤-2 再生クラッシャーラン (RC-40) t=100

不陸整正 補足材無し

アスファルト舗装-2材料表					100m2当り
名 称	規格・寸法	単位	数 量	摘 要	
下層路盤-2	再生クラッシャーラン(RC-40) t=100	m2	100		
表層-2	再生密粒度アスコン(TOP13) t=30	m2	100	プライムコート含む	
不陸整正	補足材無し	m2	100		

アスファルト舗装-3

S=1:10

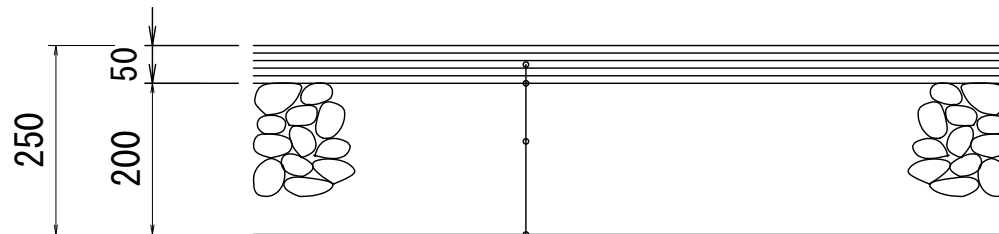

表層-3 再生密粒度アスコン(13) 2,350kg/m3 t=50

プライムコート PK-3


下層路盤-3 再生クラッシャーラン (RC-40) t=200

不陸整正 補足材無し

アスファルト舗装-3材料表					100m2当り
名 称	規格・寸法	単位	数 量	摘 要	
下層路盤-3	再生クラッシャーラン(RC-40) t=200	m2	100		
表層-3	再生密粒度アスコン(TOP13) t=50	m2	100	プライムコート含む	
不陸整正	補足材無し	m2	100		

薄層カラー舗装

S=1:10

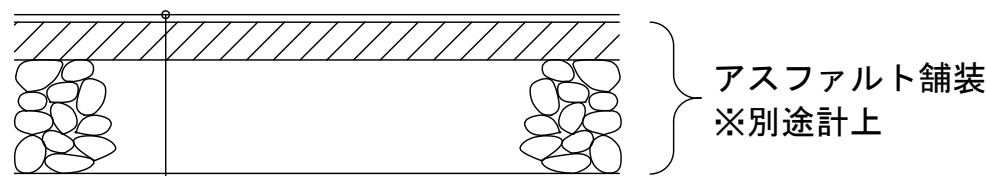


表層 薄層カラー

薄層カラー舗装 材料表					100m2当り
名 称	規 格	単位	数 量	摘 要	
薄層カラー	RPN-501	m2	100.0		

透水性インターロッキングブロック舗装

S=1:10

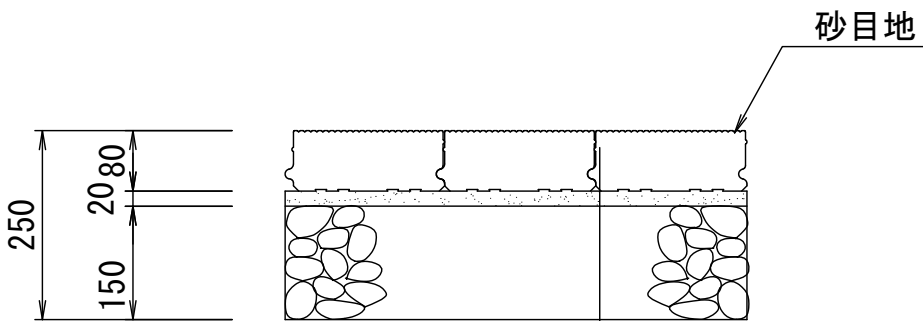

透水性インターロッキングブロック
200×200 t=80

クッション層 砂 t=20

透水シート t=0.5mm、ポリエステル

下層路盤-1 再生クラッシャーラン (RC-40) t=150


不陸整正 補足材無し

※曲げ強度 5.0N/mm2以上とする。
※インターロッキングの配色、色調等詳細については、監督員の承諾を得ること。

透水性インターロッキングブロック舗装					100m2当り
名 称	規 格	単位	数 量	摘 要	
下層路盤-1	再生クラッシャーラン(RC-40) t=150	m2	100.0		
透水シート	t=0.5mm、ポリエステル	m2	100.0		
クッション層	砂 t=20	m3	2.0		
透水性インターロッキングブロック	ノンショット 200×200×80	m2	100.0		
不陸整正	補足材無し	m2	100.0		

コンクリート舗装-1

S=1:10

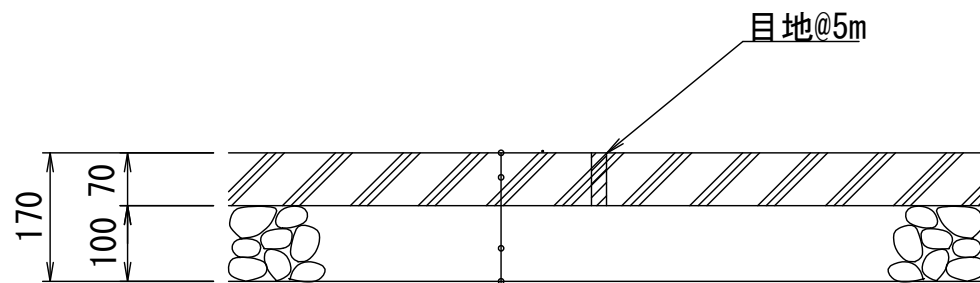

コンクリート 18-8-25BB t=70

表面ハケ引き仕上げ


下層路盤-2 再生クラッシャーラン (RC-40) t=100

不陸整正 補足材無し

コンクリート舗装-1					1式(720.0m2)当り
名 称	規 格	単位	数 量	摘 要	
下層路盤-2	再生クラッシャーラン(RC-40) t=100	m2	720.0		
コンクリート	18-8-25BB t=70 表面ハケ引き仕上げ	m3	50.40		
不陸整正	補足材無し	m2	720.0		
目地板		m2	13.14		

コンクリート舗装-2

S=1:10

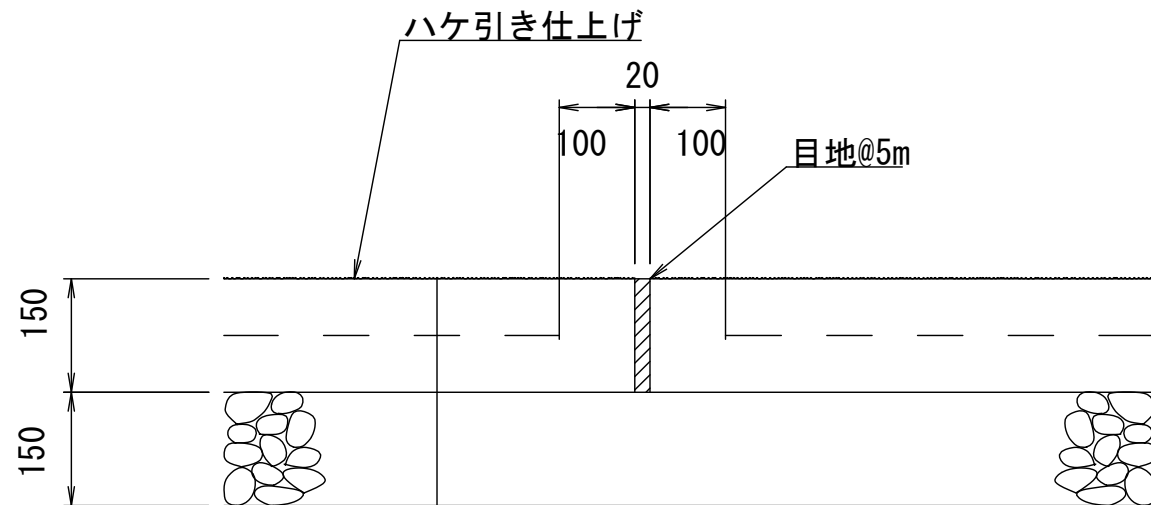

コンクリート 21-12-25BB t=150

表面ハケ引き仕上げ

溶接金網 φ6-150×150

下層路盤-1 再生クラッシャーラン (RC-40) t=150

不陸整正 補足材無し


コンクリート舗装-2					1式(807.7m2)当り
名 称	規 格	単位	数 量	摘 要	
下層路盤-1	再生クラッシャーラン(RC-40) t=150	m2	807.7		
溶接金網	φ6-150×150	m2	735.69		
コンクリート	21-12-25BB t=150 表面ハケ引き仕上げ	m3	121.16		
不陸整正	補足材無し	m2	807.7		
目地板		m2	35.27		

※この図面はA1サイズを原寸とする。

工 事 名	令和7年度建整ス振補継第1号 海浜公園内陸上競技場改修工事		
施工箇所名	津市末広町 地内		
図面の種類	園路広場整備工構造図(1)		
縮 尺	S=1:10	図面番号	77 / 133
事業所名	津市 建設部 建設整備課		

園路広場整備工構造図（2）

ウレタン舗装

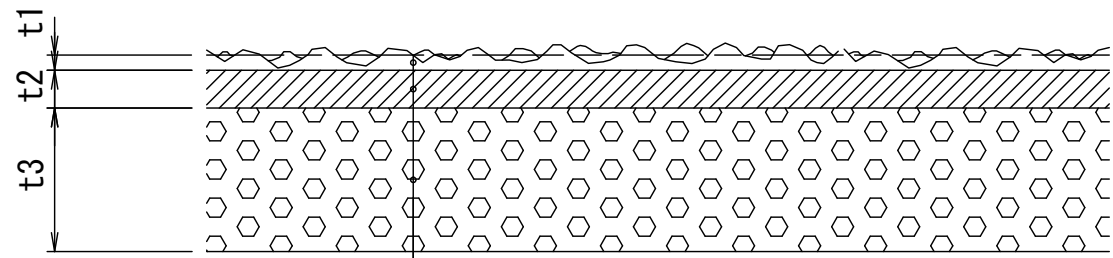

エンボス層	ウレタン舗装
	ローラーエンボス仕上げ
	主剤：TF-510、硬化剤：NM-50EB（青）、NM-50EG（緑）
	遮熱トップコート（クーリッシュコート）
上塗り層	主剤：TF-614、硬化剤：NM-50UB（青）、NM-50UG（緑）
弾性層	ゴムチップ、ウレタンバインダー

断面構成

	ウレタン舗装-1	ウレタン舗装-2	ウレタン舗装-3	ウレタン舗装-4	ウレタン舗装-5
ウレタン厚（t）	9mm スムース	9mm	13mm	15mm	18mm
エンボス層（t1）	－	1.0mm	1.0mm	1.0mm	1.0mm
上塗り層（t2）	3.0mm	2.5mm	2.5mm	2.5mm	6.0mm
弾性層（t3）	6.0mm	5.5mm	9.5mm	11.5mm	11.0mm

※舗装材料は、耐摩耗性に優れたウレタン舗装（レオタンαエンボスSF Rタイプ同等品以上）とし、表面仕上げはローラーエンボス仕上げとする。

※断面構成は、弾性層、上塗り層、エンボス層の3層構造とし、以下の仕様とする。

- 舗装材：エンボス層：主剤TF-510・硬化剤NM-50EB（青）、NM-50EG（緑）
上塗り層：主剤TF-614・硬化剤NM-50UB（青）、NM-50UG（緑）
弾性層：ゴムチップ、ウレタンバインダー
- 表面仕上げ：ローラーエンボス仕上げ
- トップコート：遮熱トップコート（クーリッシュコート）
色：青、緑


ウレタン舗装 材料表 100m2当り

名 称	規 格	単位	数 量	摘 要
エンボス層	ウレタン舗装 ローラーエンボス仕上げ 主剤：TF-510、硬化剤：NM-50EB（青）、NM-50EG（緑） 遮熱トップコート（クーリッシュコート）	m2	100.0	
上塗り層	主剤：TF-614、硬化剤：NM-50UB（青）、NM-50UG（緑）	m2	100.0	
弾性層	ゴムチップ、ウレタンバインダー	m2	100.0	


視覚障害者誘導用点字シート-1、2

S=1：10

線状標示（誘導用）

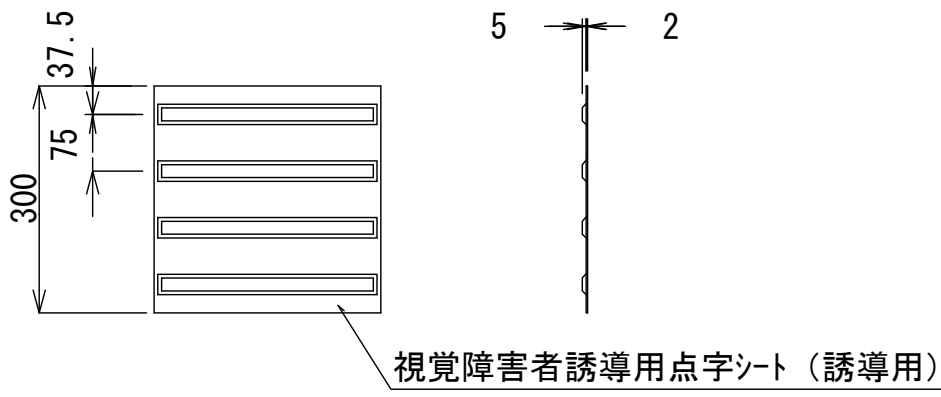

点状標示（警告用）

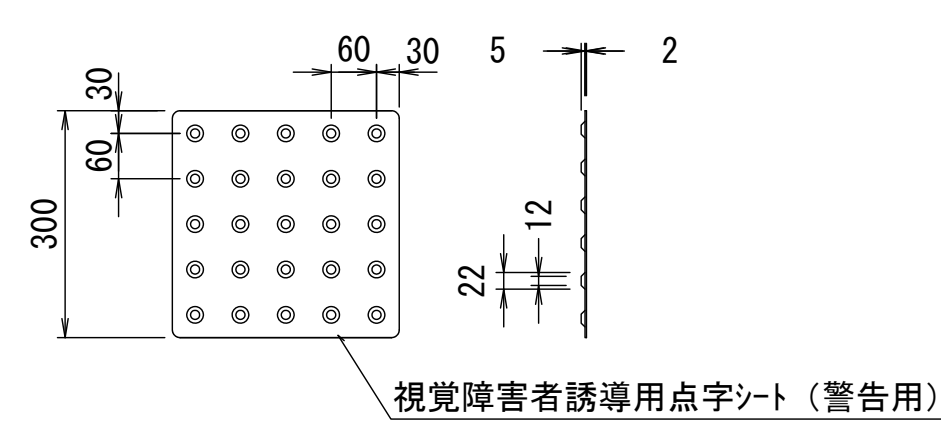

視覚障害者誘導用点字シート-1、-2（誘導用、警告用）材料表 10m当り

名 称	規 格	単位	数 量		摘 要
			1	2	
視覚障害者誘導用点字シート	W300 点状、線状	m	10.00	－	透水性ILB設置
	W300 点状、線状	m	－	10.00	AS舗装部設置


※この図面はA 1サイズを原寸とする。

工 事 名	令和7年度建整ス振補継第1号 海浜公園内陸上競技場改修工事		
施工箇所名	津市末広町 地内		
図面の種類	園路広場整備工構造図(2)		
縮 尺	図 示	図面番号	78 / 133
事業所名	津市 建設部 建設整備課		

園路広場整備工構造図（3）

歩車道境界縁石-1（乗入）

S=1:10

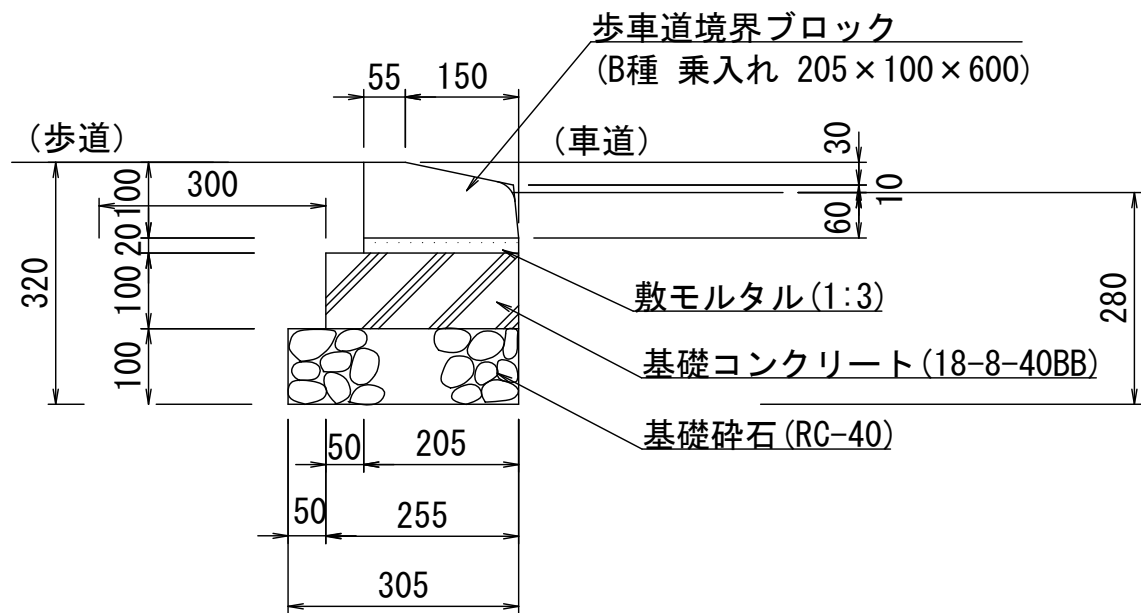


歩車道境界縁石-1（乗入）材料表

10m当り

名 称	規 格	単位	数 量	摘 要
基礎砕石	RC-40 t=100	m2	3.05	
基礎コンクリート	18-8-40BB	m3	0.26	
同上型枠		m2	2.00	
敷モルタル	1:3	m3	0.04	
歩車道境界ブロック	B種 乗入 205×100×600	個	16.50	
床掘		m3	2.62	
埋戻	流用土	m3	1.81	
基面整正		m2	3.05	

歩車道境界縁石-2（両面R）

S=1:10

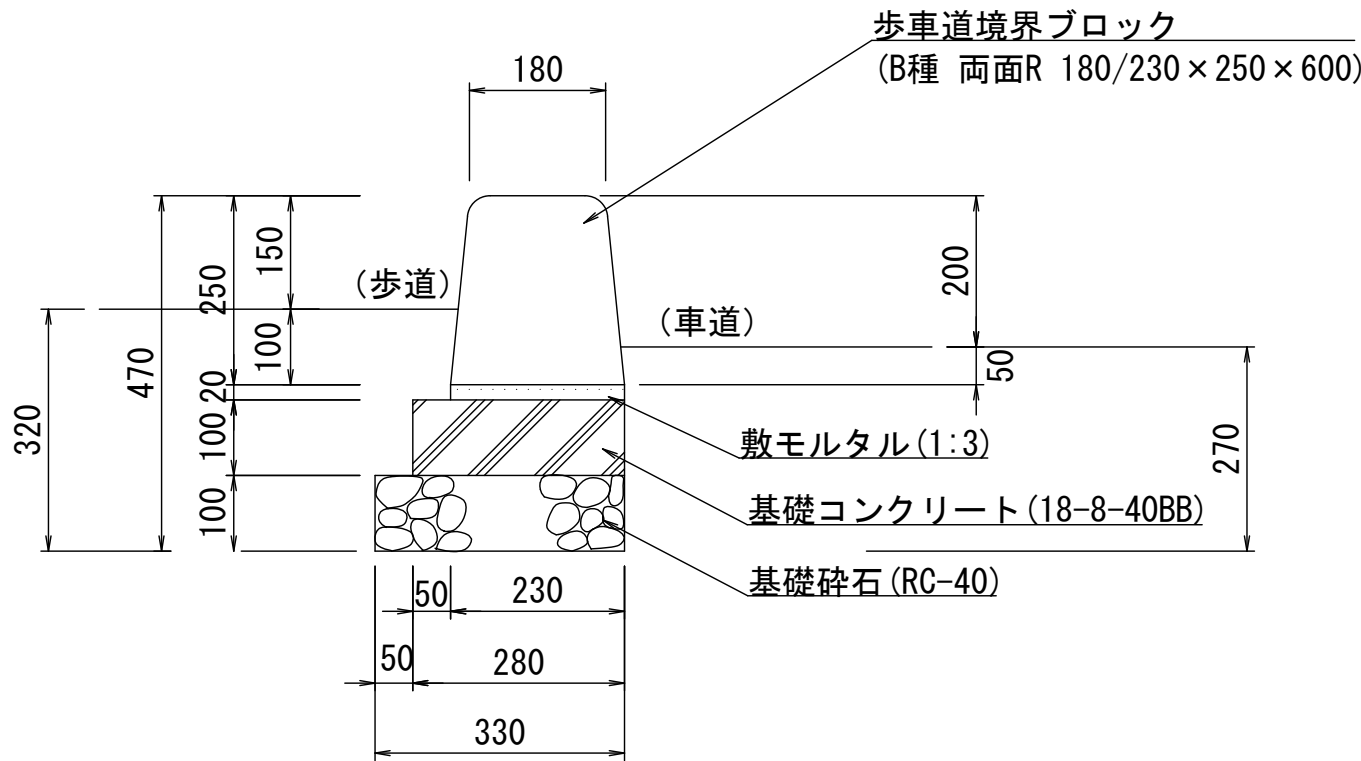


歩車道境界縁石-2（両面R）材料表

10m当り

名 称	規 格	単位	数 量	摘 要
基礎砕石	RC-40 t=100	m2	3.30	
基礎コンクリート	18-8-40BB	m3	0.28	
同上型枠		m2	2.00	
敷モルタル	1:3	m3	0.05	
歩車道境界ブロック	B種 両面R 180/230×250×600	個	16.50	
床掘		m3	2.67	
埋戻	流用土	m3	1.78	
基面整正		m2	3.30	

歩車道境界縁石-3（片面R）

S=1:10

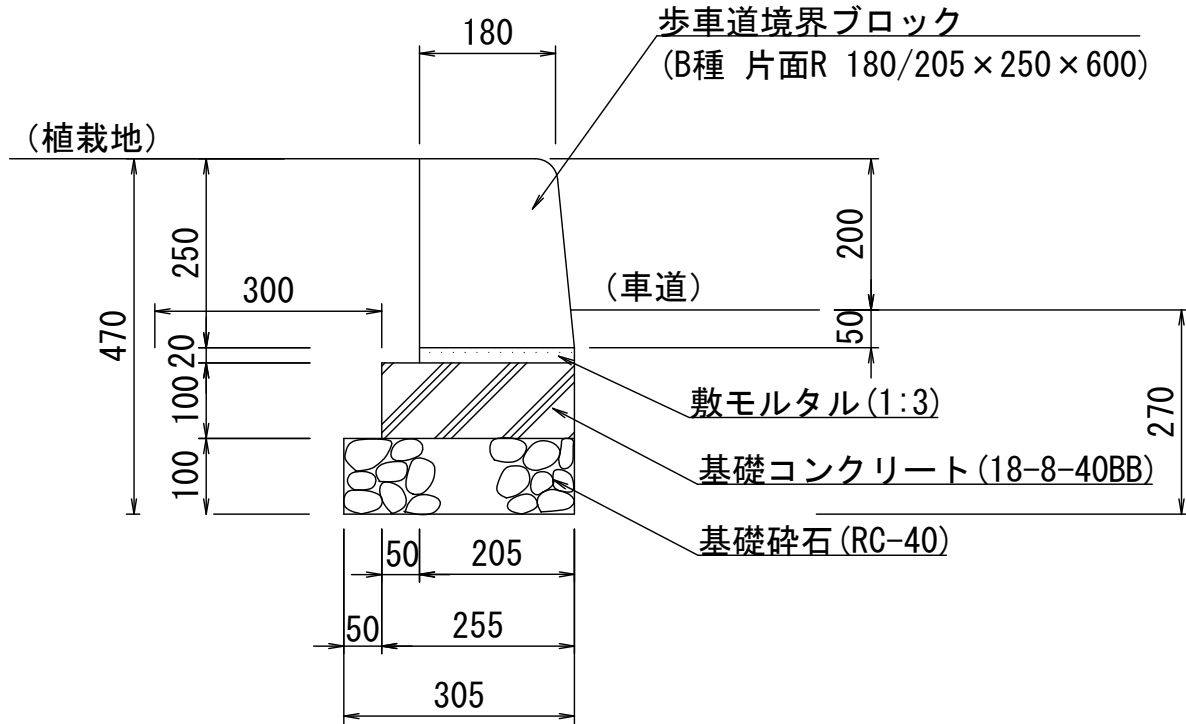


歩車道境界縁石-3（片面R）材料表

10m当り

名 称	規 格	単位	数 量	摘 要
基礎砕石	RC-40 t=100	m2	3.05	
基礎コンクリート	18-8-40BB	m3	0.26	
同上型枠		m2	2.00	
敷モルタル	1:3	m3	0.04	
歩車道境界ブロック	B種 片面R 180/205×250×600	個	16.50	
床掘		m3	3.42	
埋戻	流用土	m3	2.34	
基面整正		m2	3.05	

地先境界縁石

S=1:10

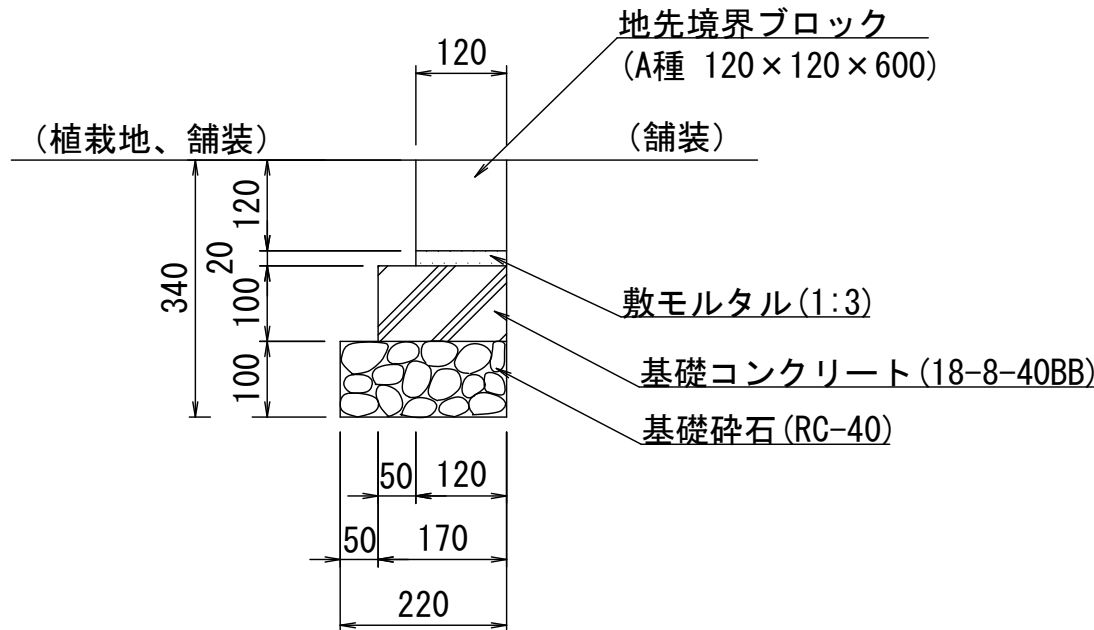

地先境界縁石材料表



10m当り

名 称	規 格	単位	数 量	摘 要
基礎砕石	RC-40 t=100	m2	2.20	
基礎コンクリート	18-8-40BB	m3	0.17	
同上型枠		m2	2.00	
敷モルタル	1:3	m3	0.02	
地先境界ブロック	A種 120×120×600	個	16.50	
床掘		m3	2.62	
埋戻	流用土	m3	2.06	
基面整正		m2	2.20	

※この図面はA 1サイズを原寸とする。

工 事 名	令和7年度建整ス振補継第1号 海浜公園内陸上競技場改修工事		
施工箇所名	津市末広町 地内		
図面の種類	園路広場整備工構造図(3)		
縮 尺	S=1:10	図面番号	79 / 133
事業所名	津市 建設部 建設整備課		

 施設整備平面図

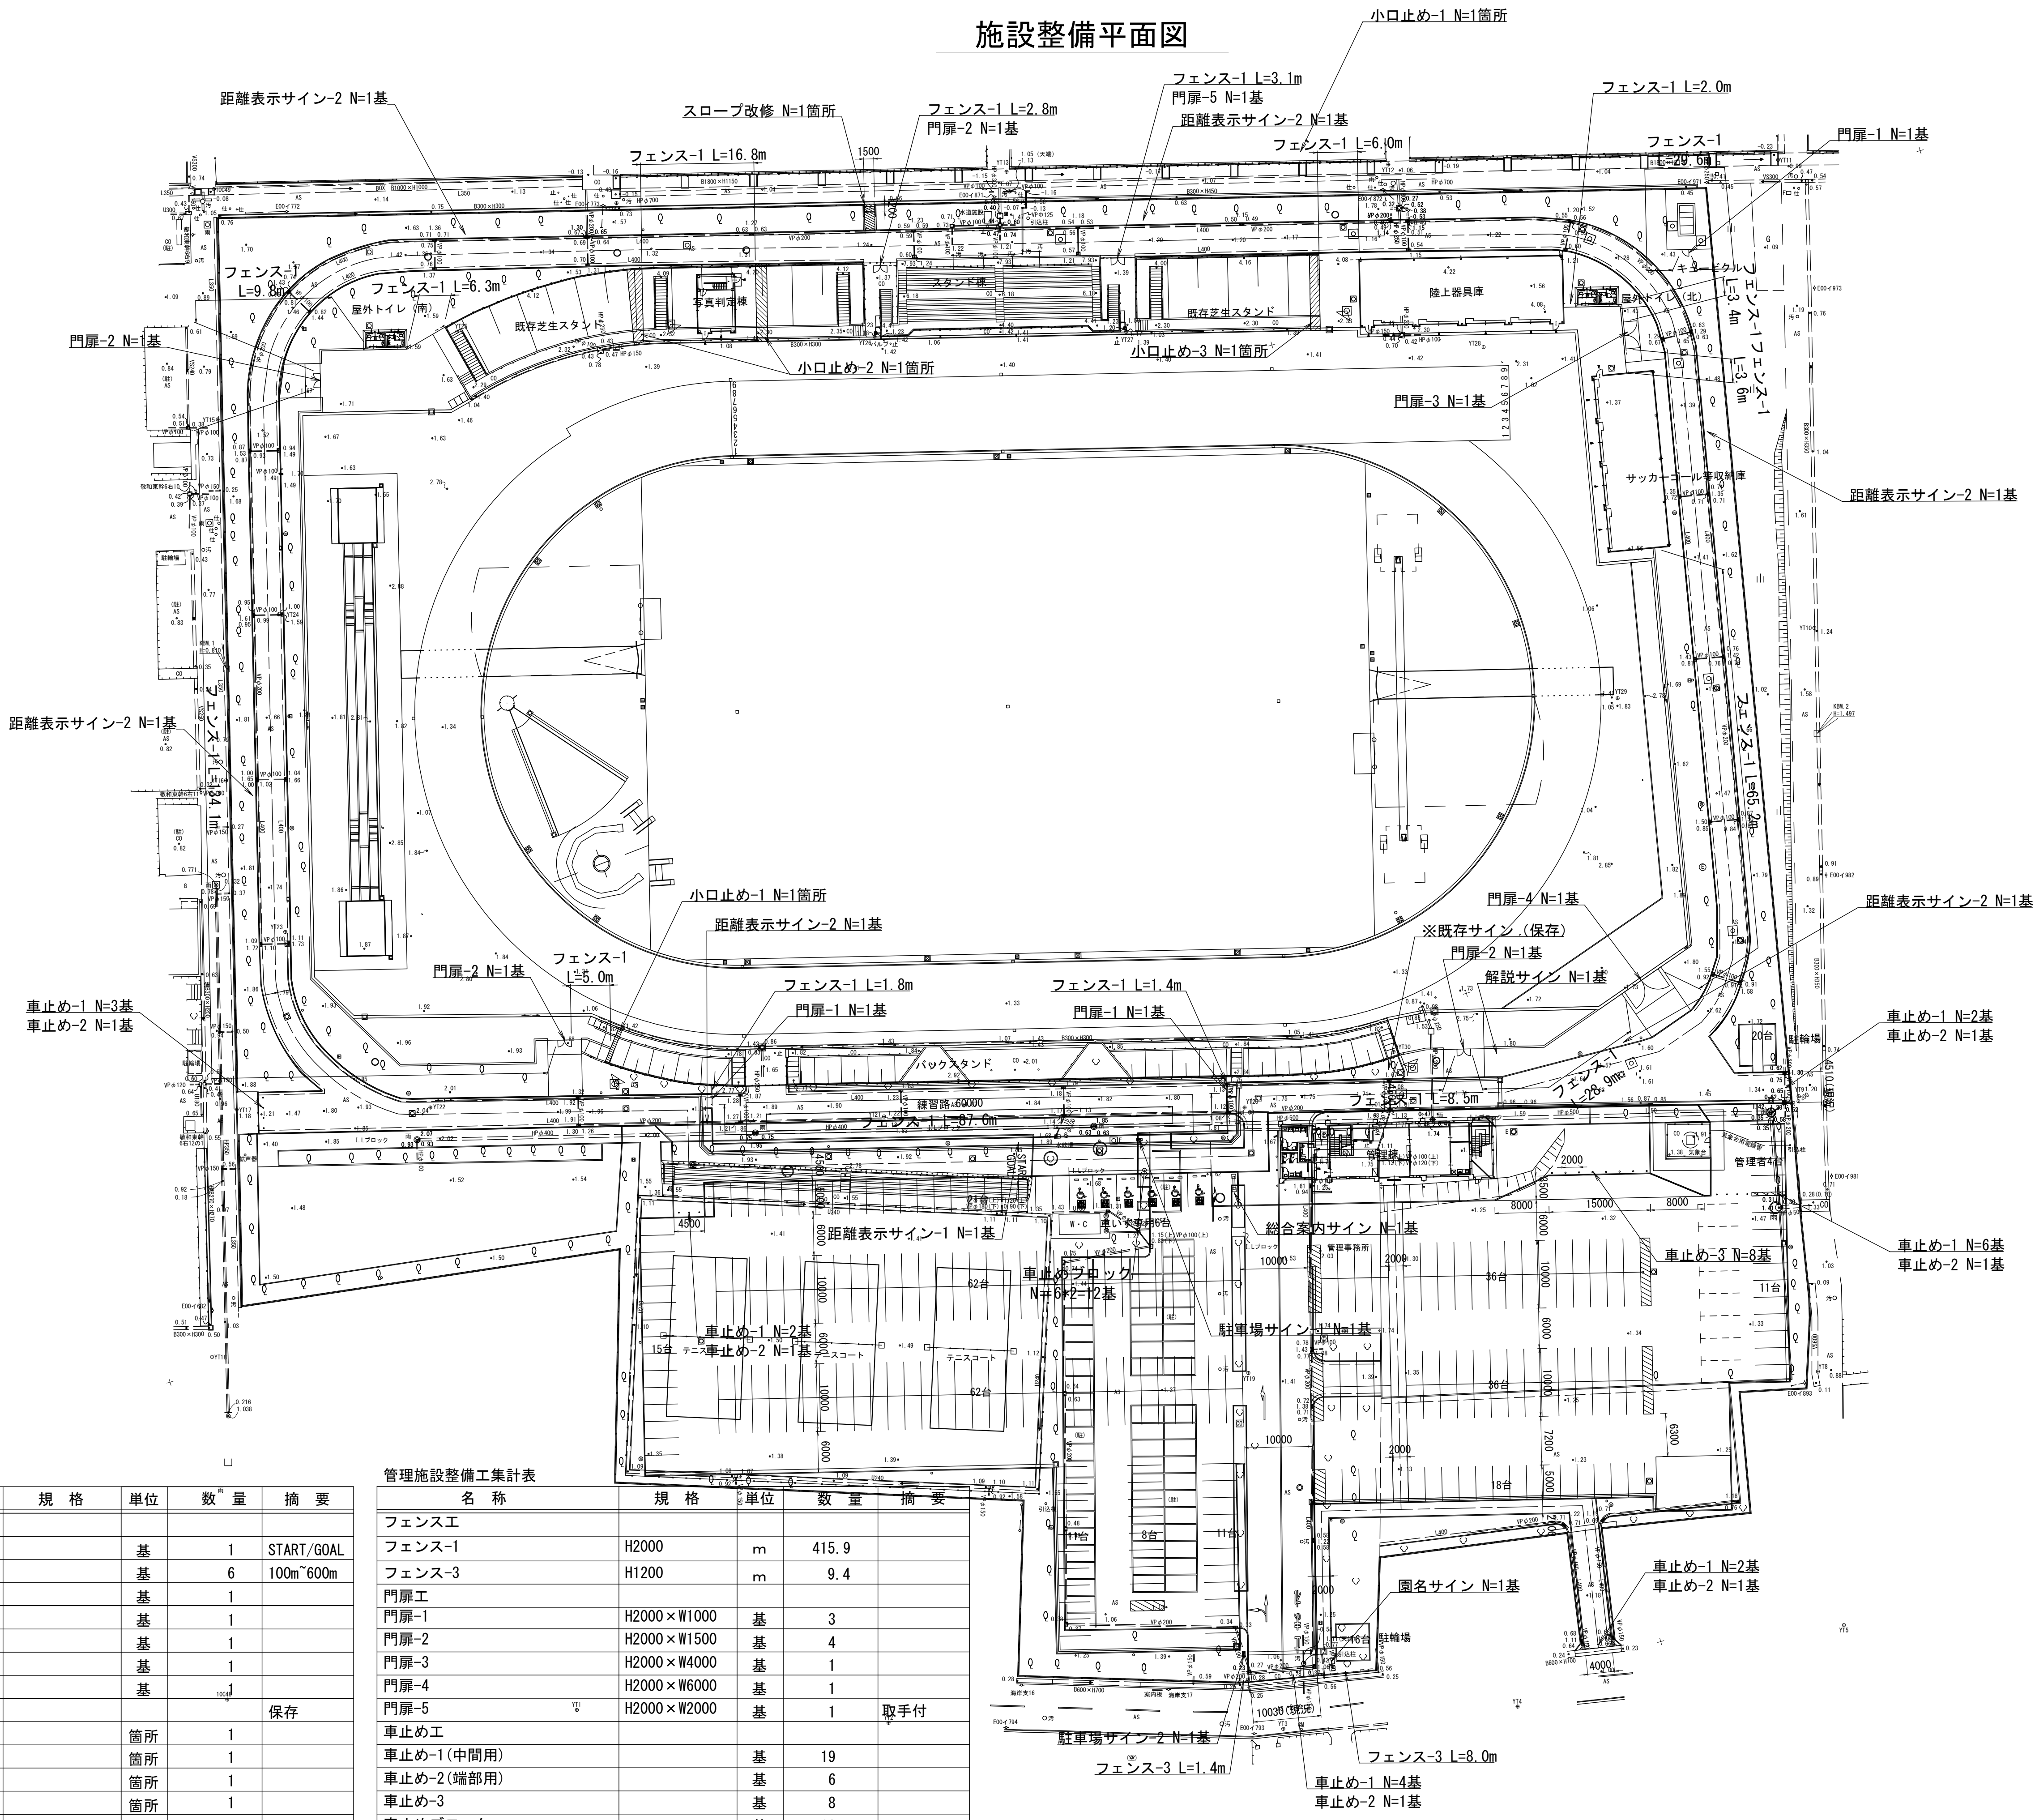

サービス施設整備工集計表

名 称	規 格	単位	数 量	摘 要
サインエ				
距離表示サイン-1		基	1	START/GOAL
距離表示サイン-2		基	6	100m~600m
総合案内サイン		基	1	
園名サイン		基	1	
解説サイン		基	1	
駐車場サイン-1		基	1	
駐車場サイン-2		基	1	
※既存サイン				保存
スロープ改修		箇所	1	
小口止め-1		箇所	1	
小口止め-2		箇所	1	
小口止め-3		箇所	1	

管理施設整備工集計表

名 称	規 格	単位	数 量	摘 要
フェンス工				
フェンス-1	H2000	m	415.9	
フェンス-3	H1200	m	9.4	
門扉工				
門扉-1	H2000×W1000	基	3	
門扉-2	H2000×W1500	基	4	
門扉-3	H2000×W4000	基	1	
門扉-4	H2000×W6000	基	1	
門扉-5	H2000×W2000	基	1	取手付
車止め工				
車止め-1(中間用)		基	19	
車止め-2(端部用)		基	6	
車止め-3		基	8	
車止めブロック		基	12	

※この図面はA 1サイズを原寸とする。 世界測地系

工 事 名	令和7年度建整ふ振補継第1号 海浜公園内陸上競技場改修工事		
施工箇所名	津市末広町 地内		
図面の種類	施設整備平面図		
縮 尺	S=1:500	図面番号	80 133
事業所名	津市 建設部 建設整備課		