



原図：A3

工事名	令和3年度 水施第1号 三雲水源地 2号及び3号取水ポンプ設備更新工事		
工事場所	松阪市 舞出町 地内		
図面名称	施設周辺図		
縮尺	Free	図面番号	1/6
津市上下水道事業局 水道施設課			


本図は、参考図であり施工現場と本図に相違がある場合にあっては相違箇所を再調査後、市監督員と協議のうえ、詳細を決定すること。

断面 A-A S=1/60

断面 B-B S=1/60

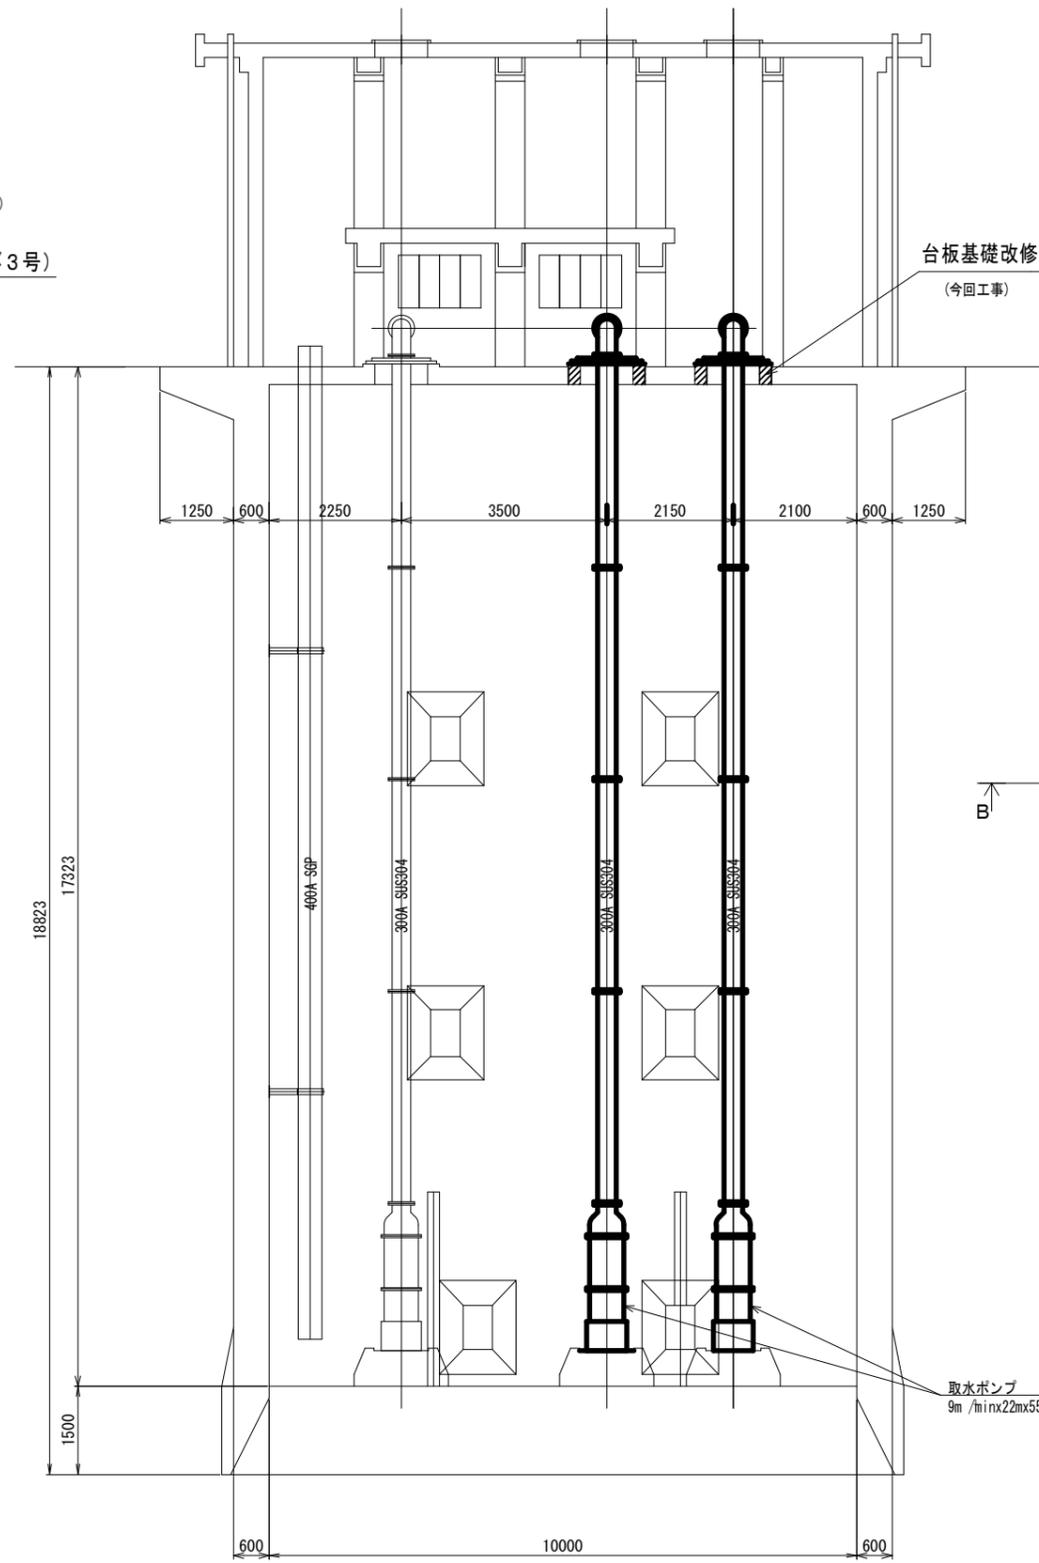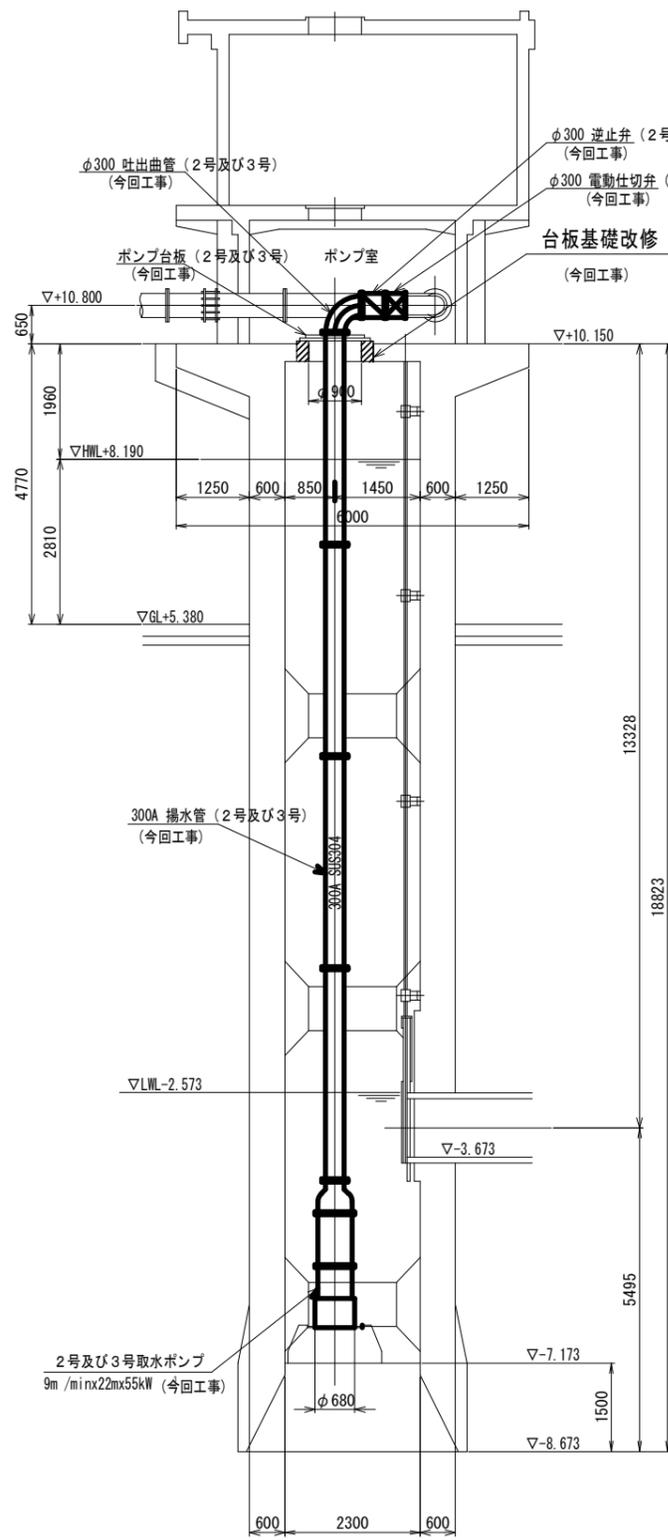

台板基礎改修 (2号及び3号)  
(今回工事)

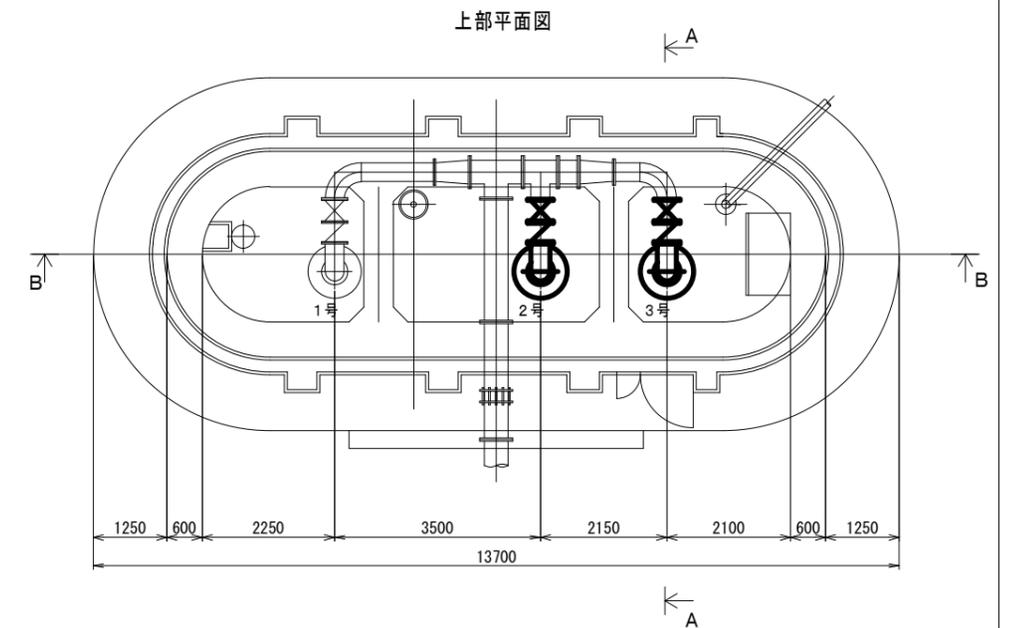


— は更新を示します。

原図：A 1

工事名	令和3年度 水施第1号 三雲水源地 2号及び3号取水ポンプ設備更新工事		
工事場所	松阪市 舞出町 地内		
図面名称	据付図		
縮尺	S=1:20	図面番号	2 / 6
津市上下水道事業局 水道施設課			

本図は、参考図であり施工現場と本図に相違がある場合にあっては相違箇所を再調査後、市監督員と協議のうえ、詳細を決定すること。

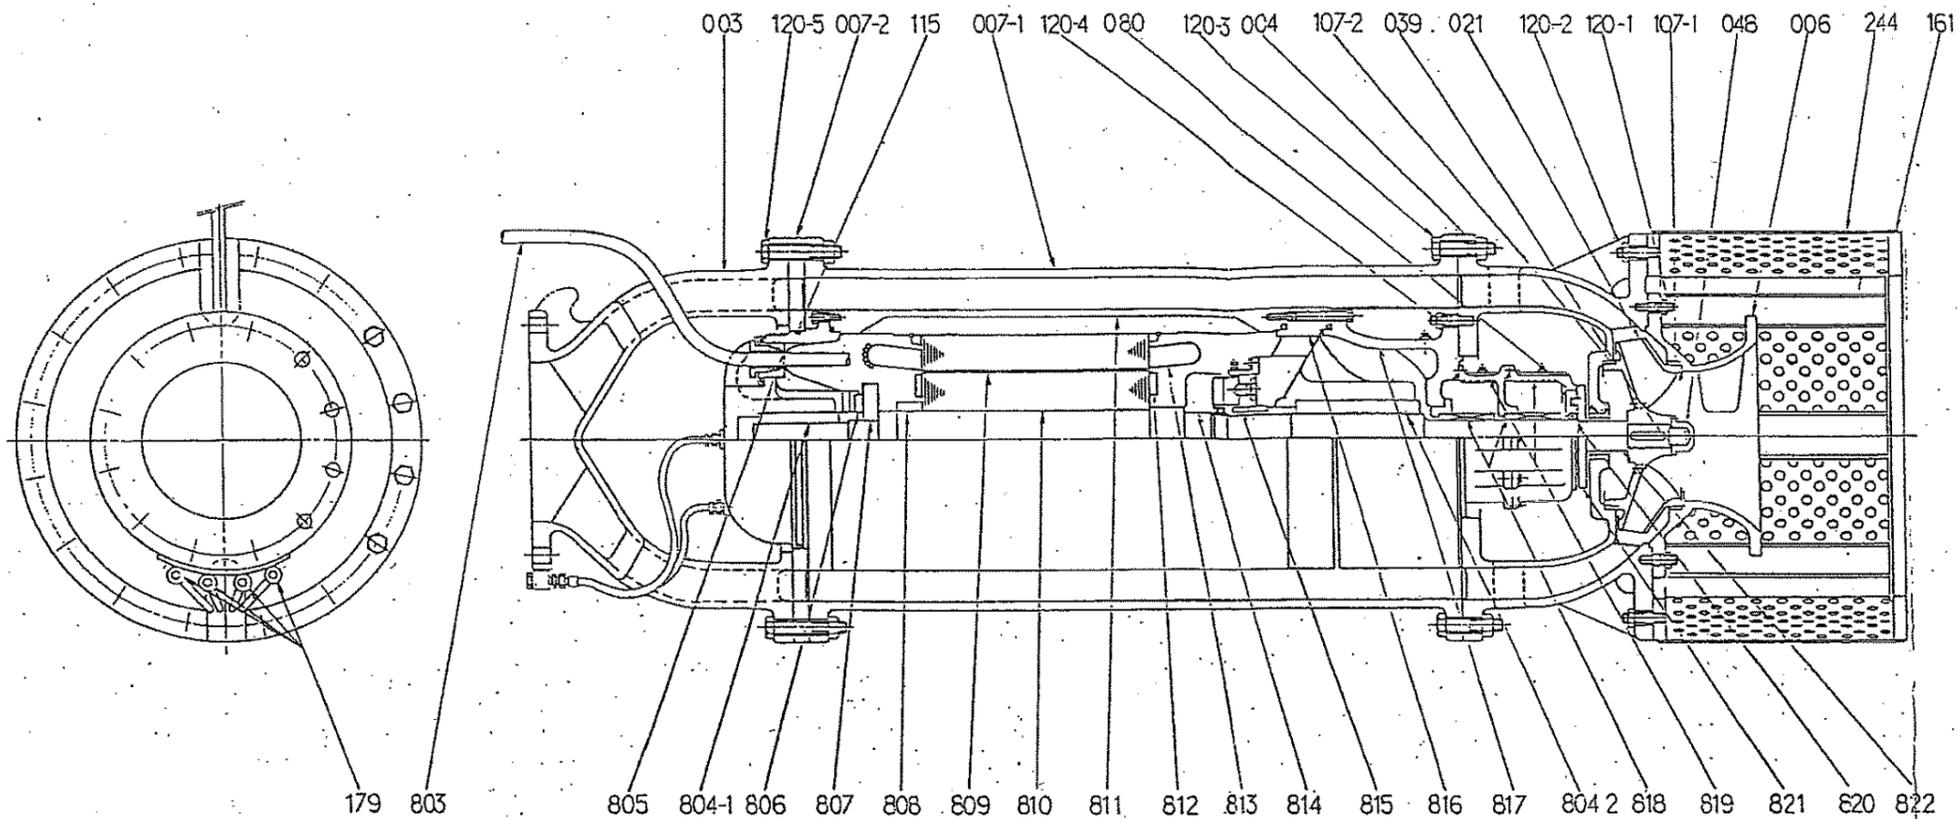


番号 PART NO.	部品名 PART NAME	材質 MATERIAL	数量 NO. FOR UNIT	番号 PART NO.	部品名 PART NAME	材質 MATERIAL	数量 NO. FOR UNIT
822	主軸	SHAFT	1	803	口出線	LEAD CABLE	1 or 2
821	砂除リカラー	SAND SLINGER	1	244	ストレーナ	STRAINER	1
820	オイルシール	OIL SEAL	1	179	注水配管	WATER PIPE	4
819	シールボックス	SEAL BOX	1	161	ポンプ台	PUMP STAND	1
818	メカニカルシール	MECHANICAL SEAL	1	120-5	ボルト	BOLT	16
817	端カバー(下部)	LOWER BRACKET COVER	1	120-4	ボルト	BOLT	8
816	ブラケット(下部)	LOWER BRACKET	1	120-3	ボルト	BOLT	16
815	スラスト受(下部)	LOWER THRUST BEARING	1	120-2	ボルト	BOLT	6 or 8
814	スラスト円板(下部)	LOWER THRUST DISK	1	120-1	ボルト	BOLT	12 or 16
813	固定子線巻	STATOR COIL	1	115	Oリング	O RING	1
812	二次巻体		1	107-2	ライナーリング	CASE WEAR RING	1
811	フレーム	FRAME	1	107-1	ライナーリング	CASE WEAR RING	1
810	回転子鉄心	ROTOR CORE	1	080	ワッシ	BUSH	1
809	固定子鉄心	STATOR CORE	1	048	羽根止ナット	IMPELLER NUT	1
808	回転子クランプ	ROTOR CLAMPER	1	039	キー	KEY	1
807	スラスト円板(上部)	UPPER THRUST DISK	1	021	羽根	IMPELLER	1
806	スラスト受(上部)	UPPER THRUST BEARING	1	007-2	外ケーシング蓋	OUTER CASING COVER	1
805	ブラケット(上部)	UPPER BRACKET	1	007-1	外ケーシング	OUTER CASING	1
804-2	筒軸受(下部)	LOWER RADIAL BEARING	1	006	下ケーシング	BOTTOM CASING	1
804-1	筒軸受(上部)	UPPER RADIAL BEARING	1	004	上ケーシング	UPPER CASING	1
				003	吐出ケーシング	DISCHARGE CASING	1

原図: A 3


工事名	令和3年度 水施第1号 三雲水源地 2号及び3号取水ポンプ設備更新工事		
工事場所	松阪市 舞出町 地内		
図面の種類	既設ポンプ図		
縮尺	Free	図面番号	3/6
事業所名	津市上下水道事業局水道施設課		

本図は、参考図であり施工現場と本図に相違がある場合にあつては相違箇所を再調査後、市監督員と協議のうえ、詳細を決定すること。

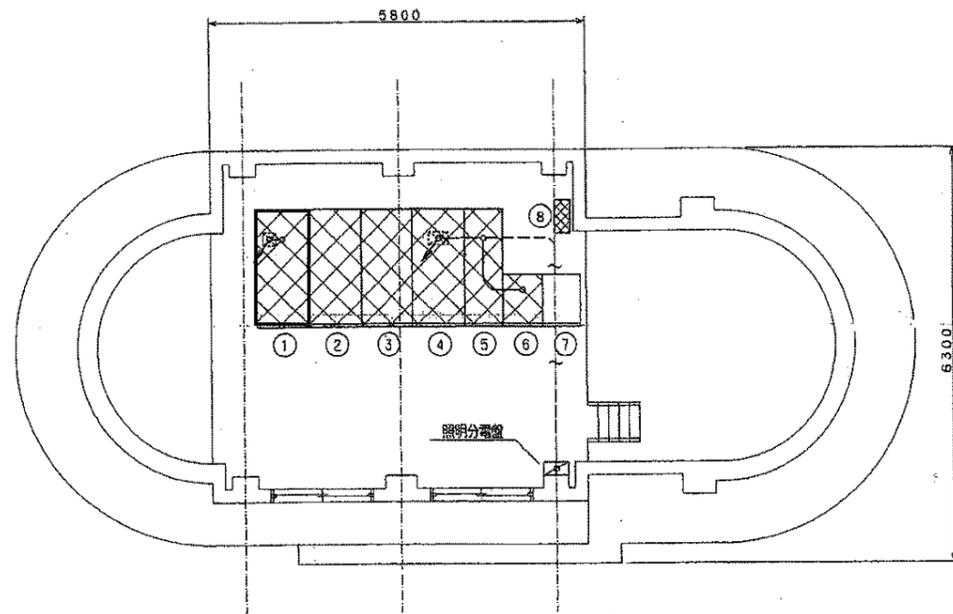


2階平面図

番号	名称	記号
①	補助盤	HC-1
②	受電盤	HC-2
③	変圧器盤(1)	HC-3
④	変圧器盤(2)	HC-4
⑤	動力盤	LC-1
⑥	遠方監視制御盤	LK-1
⑦	テレメータ伝送装置	TM
⑧	ミニUPS	UPS

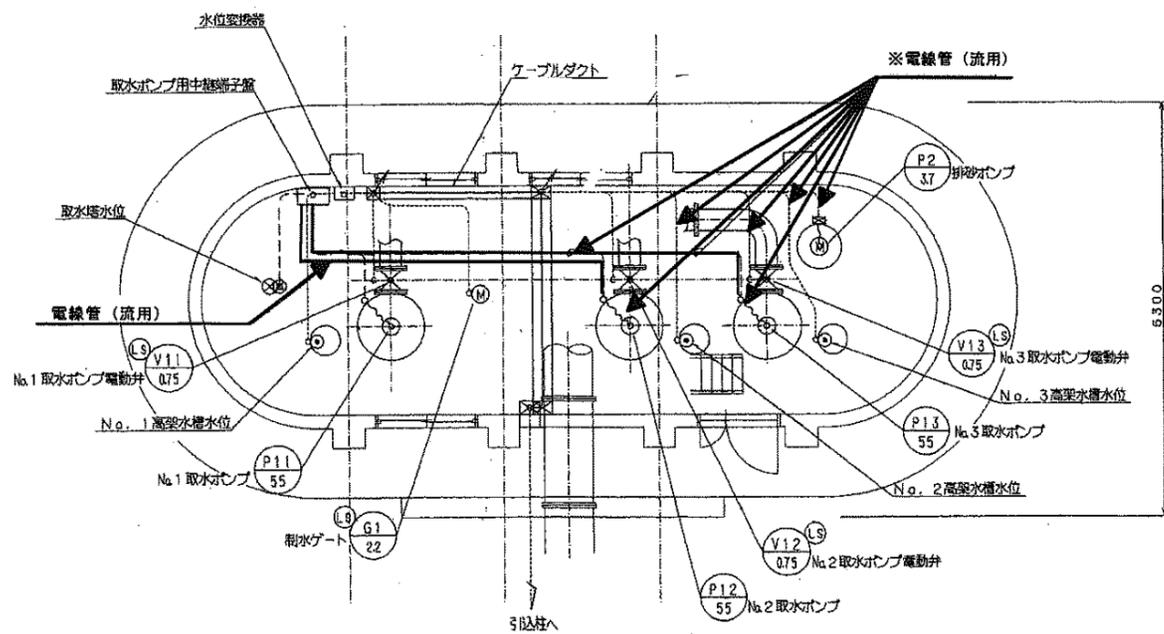

1階平面図

※電線管(流用)

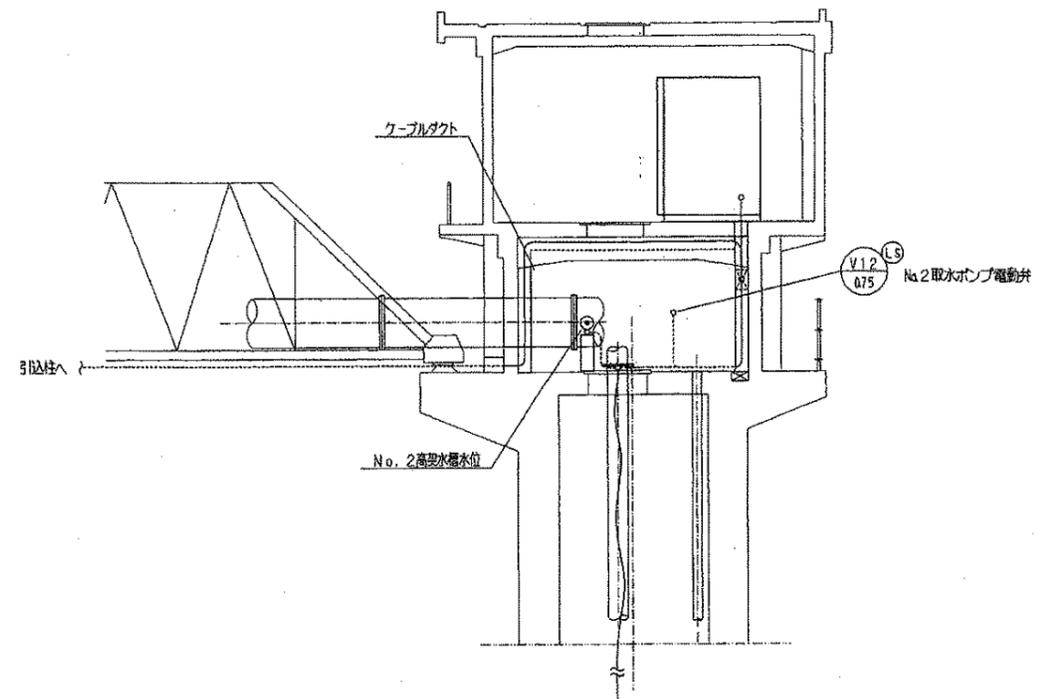


断面図


原図：A3

工事名	令和3年度 水施第1号 三壺水源地 2号及び3号取水ポンプ設備更新工事		
工事場所	松阪市 舞出町 地内		
図面の種類	電気機器配置図		
縮尺	Free	図面番号	4/6
事業所名	津市上下水道事業局水道施設課		


本図は、参考図であり施工現場と本図に相違がある場合にあつては相違箇所を再調査後、市監督員と協議のうえ、詳細を決定すること。

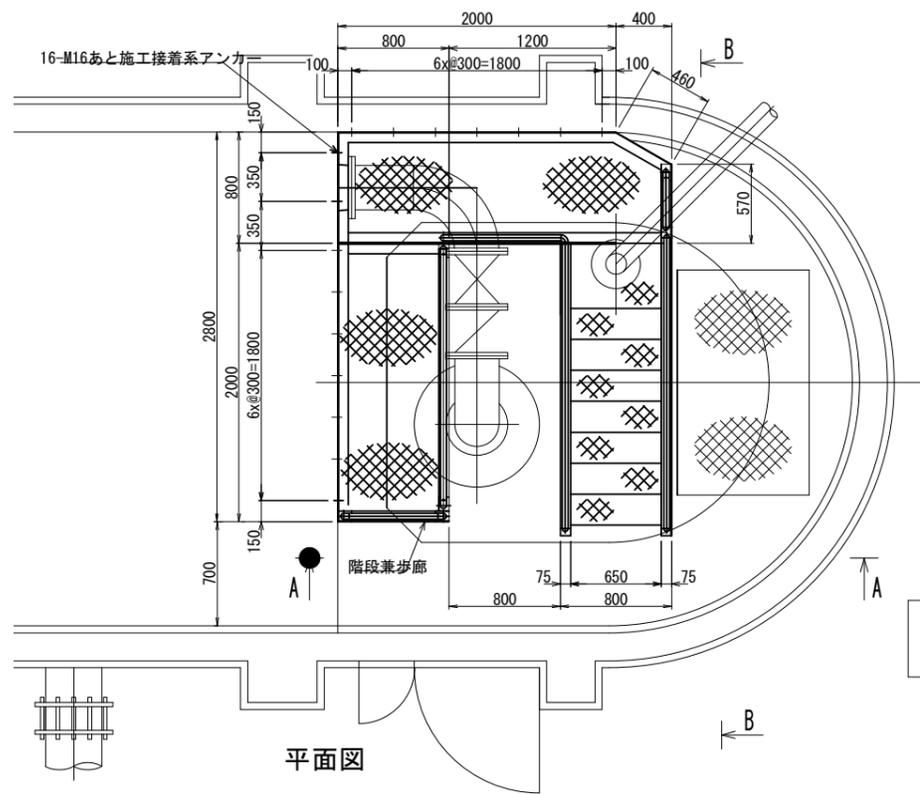

平面図

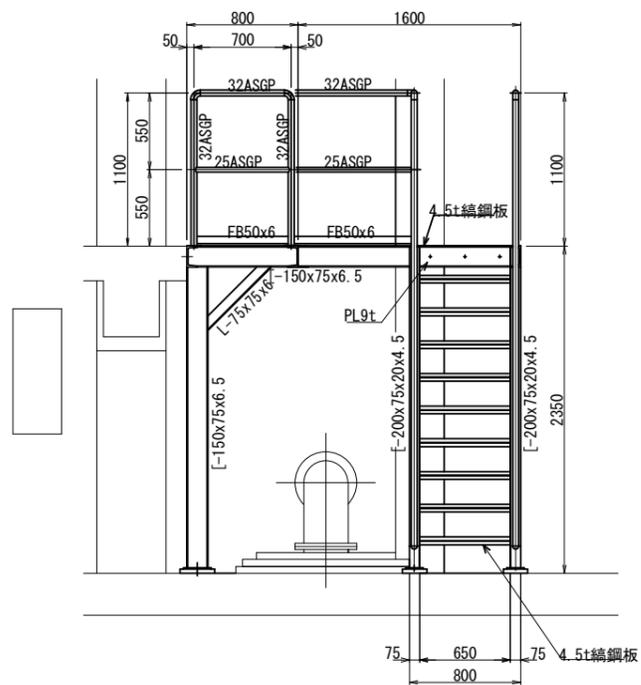

断面AA

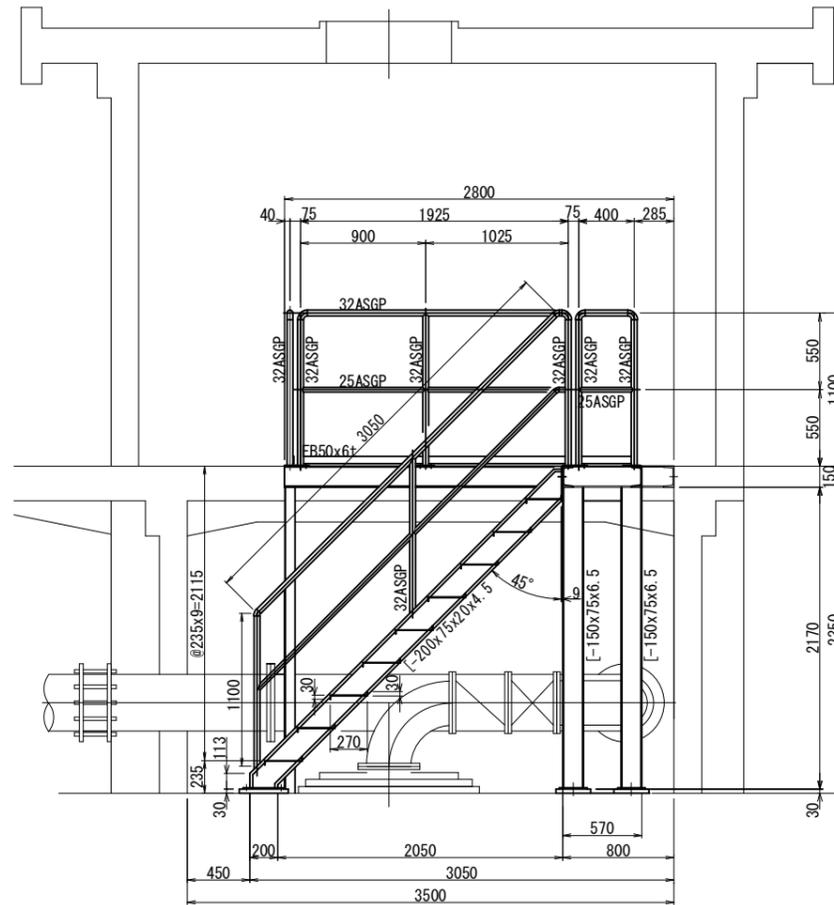




断面BB

—— 点検歩廊一式 (今回工事)

原図 : A 3

本図は、参考図であり施工現場と本図に相違がある場合にあっては相違箇所を再調査後、市監督員と協議のうえ、詳細を決定すること。

工事名	令和3年度 水施第1号 三雲水源 2号及び3号取水ポンプ設備更新工事		
工事場所	松阪市 舞出町 地内		
図面名称	点検歩廊図		
縮尺	Free	図面番号	5 / 6
津市上下水道事業局 水道施設課			

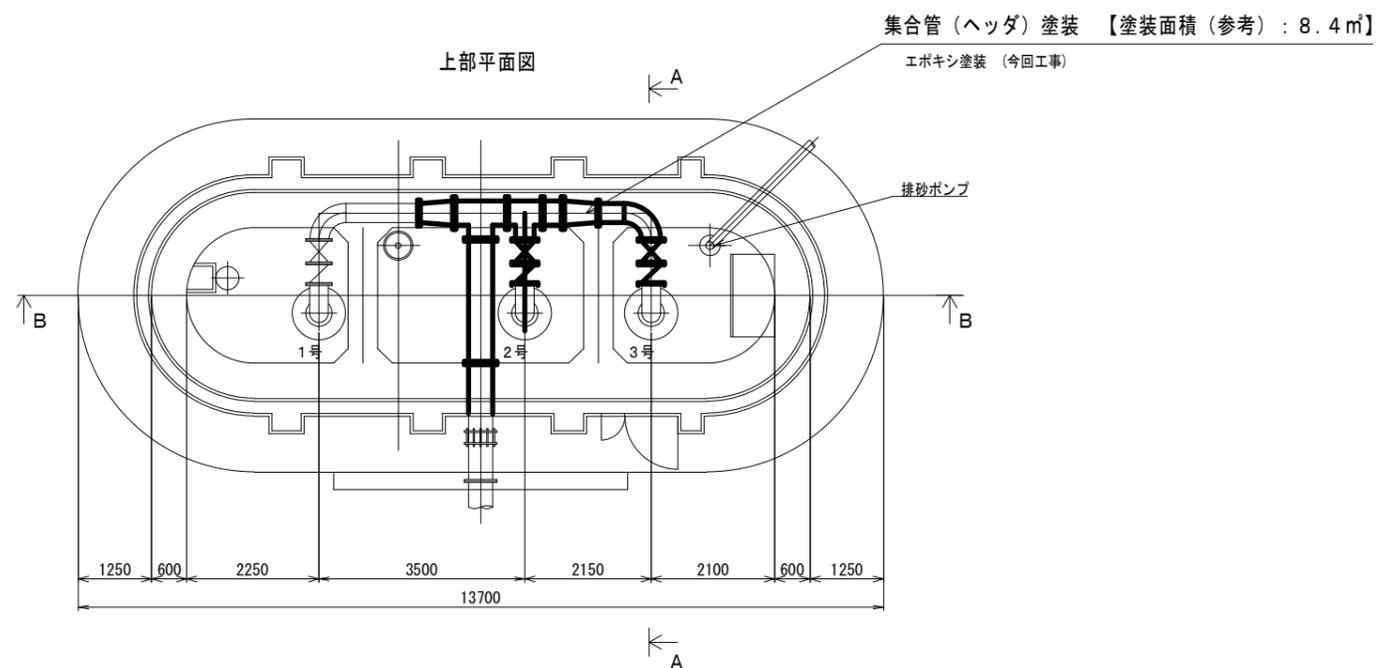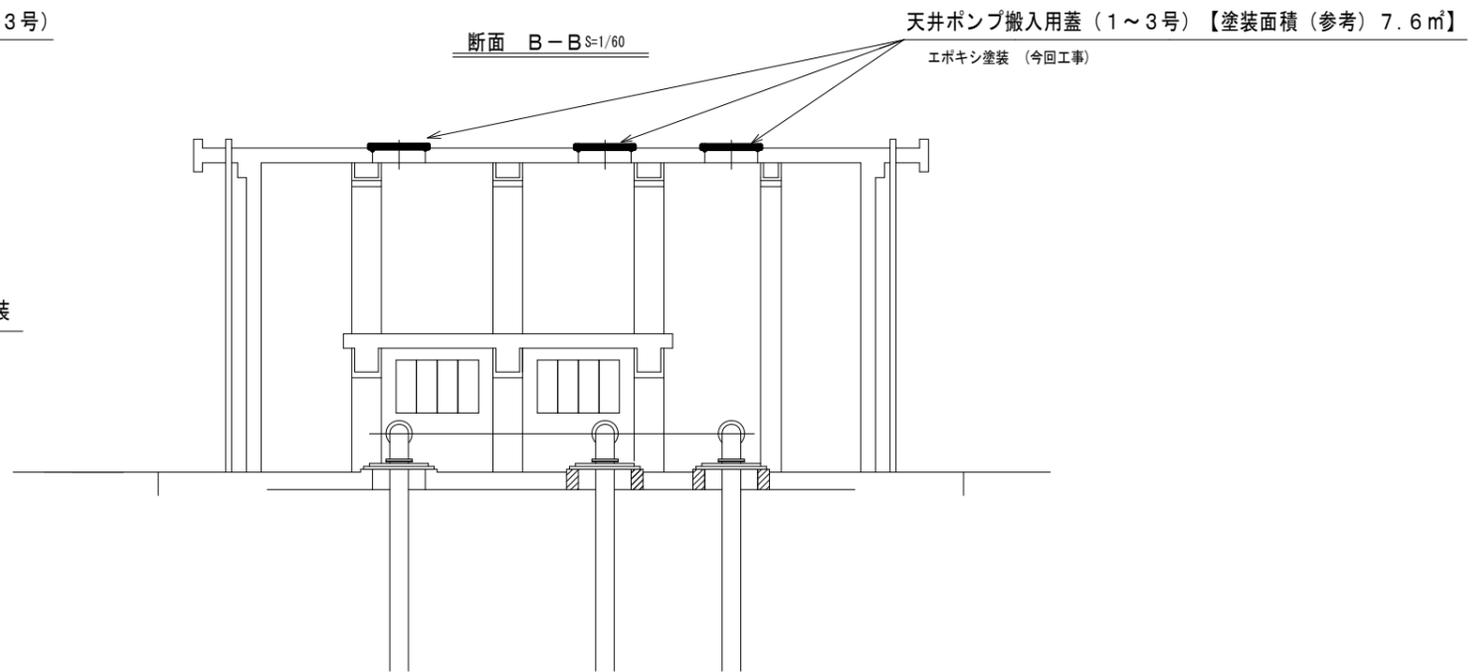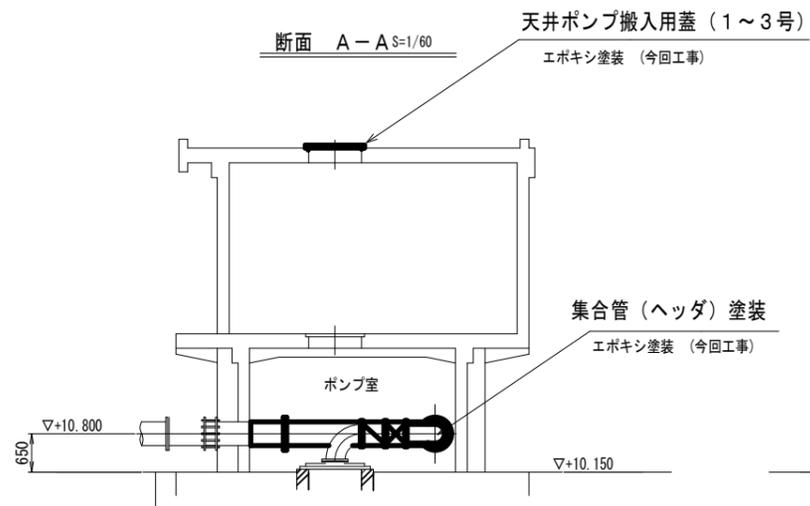

原図 : A 3

工事名	令和3年度 水施第1号 三雲水源地 2号及び3号取水ポンプ設備更新工事		
工事場所	松阪市 舞出町 地内		
図面名称	塗装図		
縮尺	Free	図面番号	6 / 6
津市上下水道事業局 水道施設課			

本図は、参考図であり施工現場と本図に相違がある場合にあっては相違箇所を再調査後、市監督員と協議のうえ、詳細を決定すること。