



中央浄化センター 全体平面図

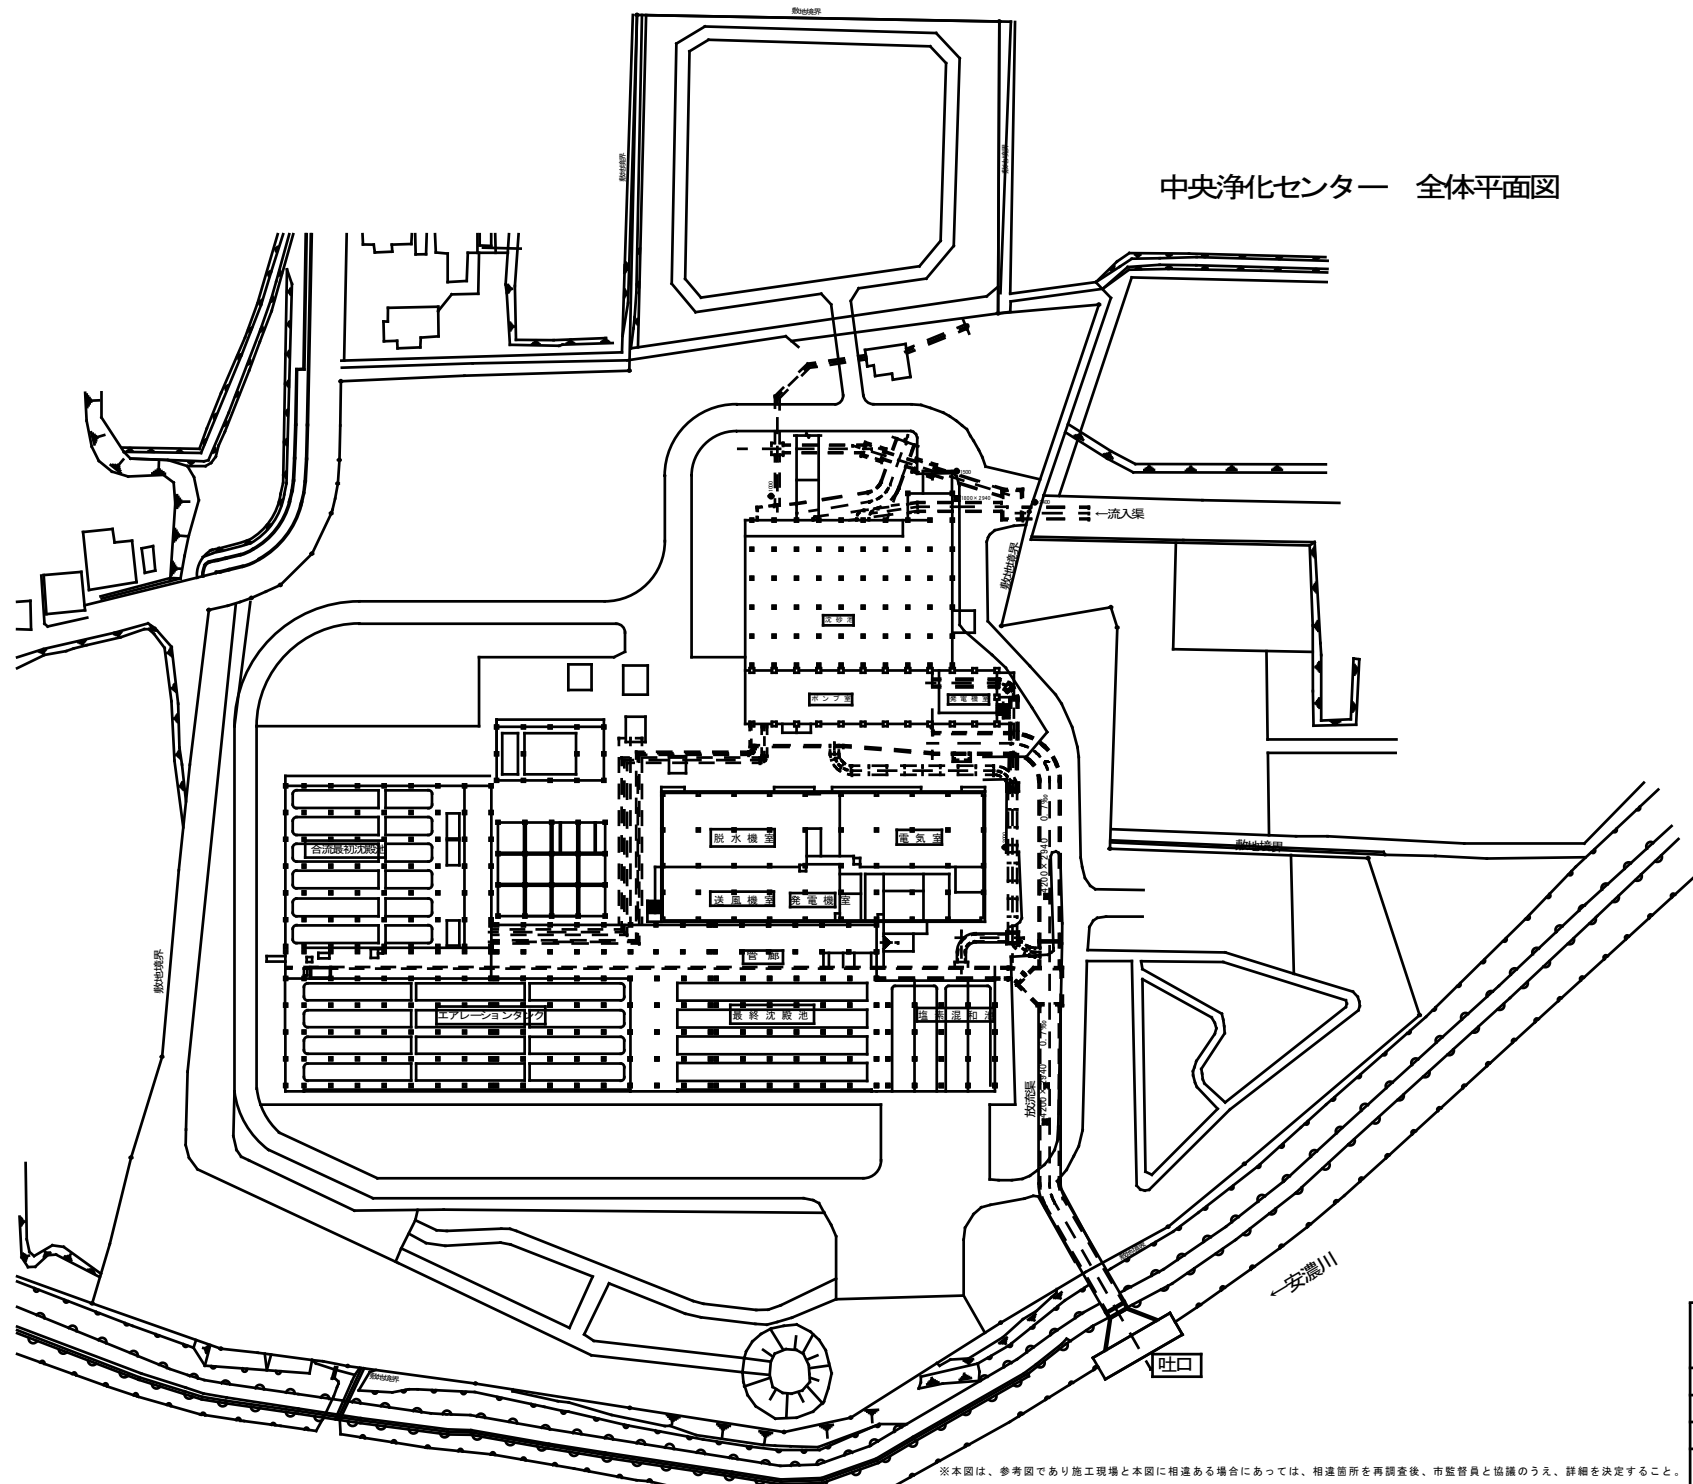

原図：A 3

業務名	令和2年度下総組合補第1-1号 津市中央浄化センター(ポンプ棟) 新築増設詳細設計業務委託		
施工箇所名	津市 高洲町 地内		
図面の種類	全体平面図		
縮尺	F1/500	図面番号	1/5
事業所名	津市上下水道事業局下水道施設課		

※本図は、参考図であり施工現場と本図に相違ある場合にあつては、相違箇所を再調査後、市監督員と協議のうえ、詳細を決定すること。

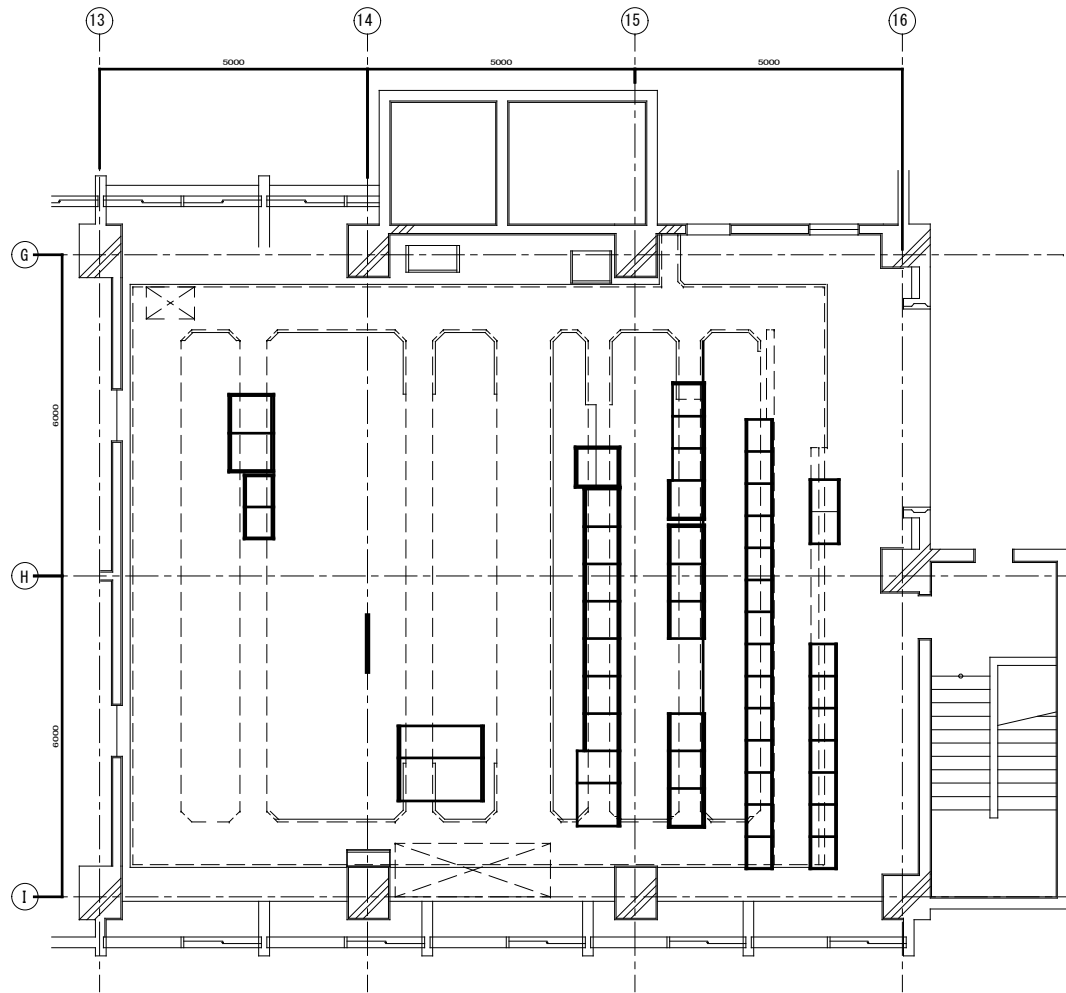


ポンプ棟2階電気室平面図

原図：A3

業務名	令和12年度下地処分第1-1号 津市中央浄化センター（ポンプ棟） 耐震補強設計業務委託		
施工箇所名	津市 高洲町 地内		
図面の種類	ポンプ棟2 階平面図		
縮尺	FREE	図面番号	2/5
事業所名	津市上下水道事業局下水道施設課		

※本図は、参考図であり施工現場と本図に相違ある場合にあつては、相違箇所を再調査後、市監督員と協議のうえ、詳細を決定すること。

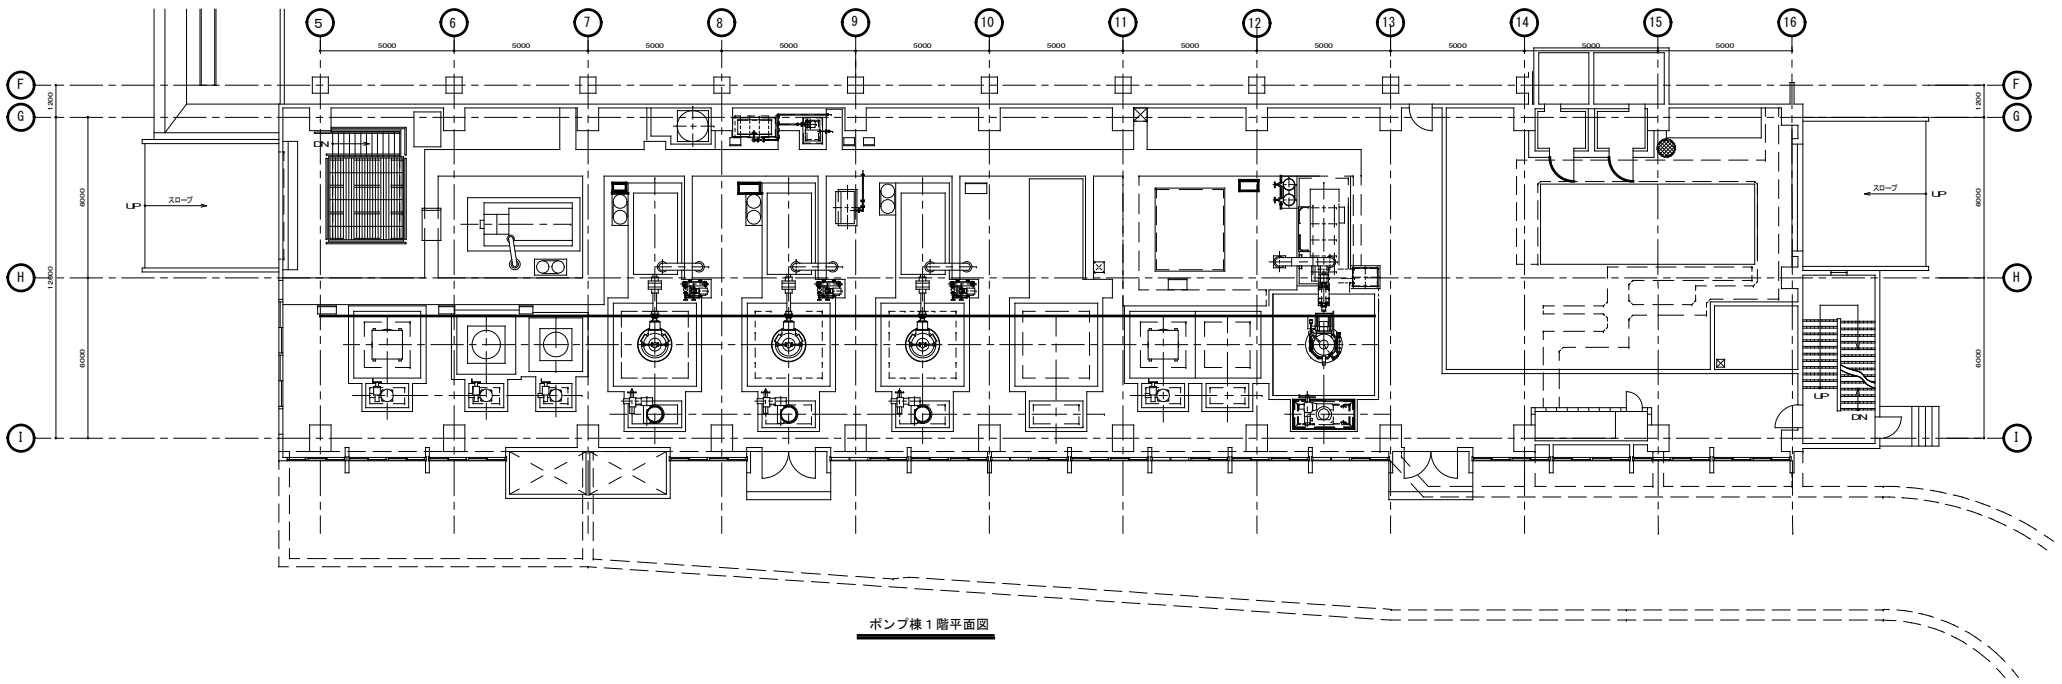


ポンプ棟 1階平面図

原図：A3

業務名	令和2年度下総合補第1-1号 津市中央浄化センター(ポンプ棟) 耐震計概略設計業務委託		
施工箇所名	津市 高洲町 地内		
図面の種類	ポンプ棟1階平面図		
縮尺	FREE	図面番号	3/5
事業所名	津市上下水道事業局下水道施設課		

※本図は、参考図であり施工現場と本図に相違ある場合にあつては、相違箇所を再調査後、市監督員と協議のうえ、詳細を決定すること。

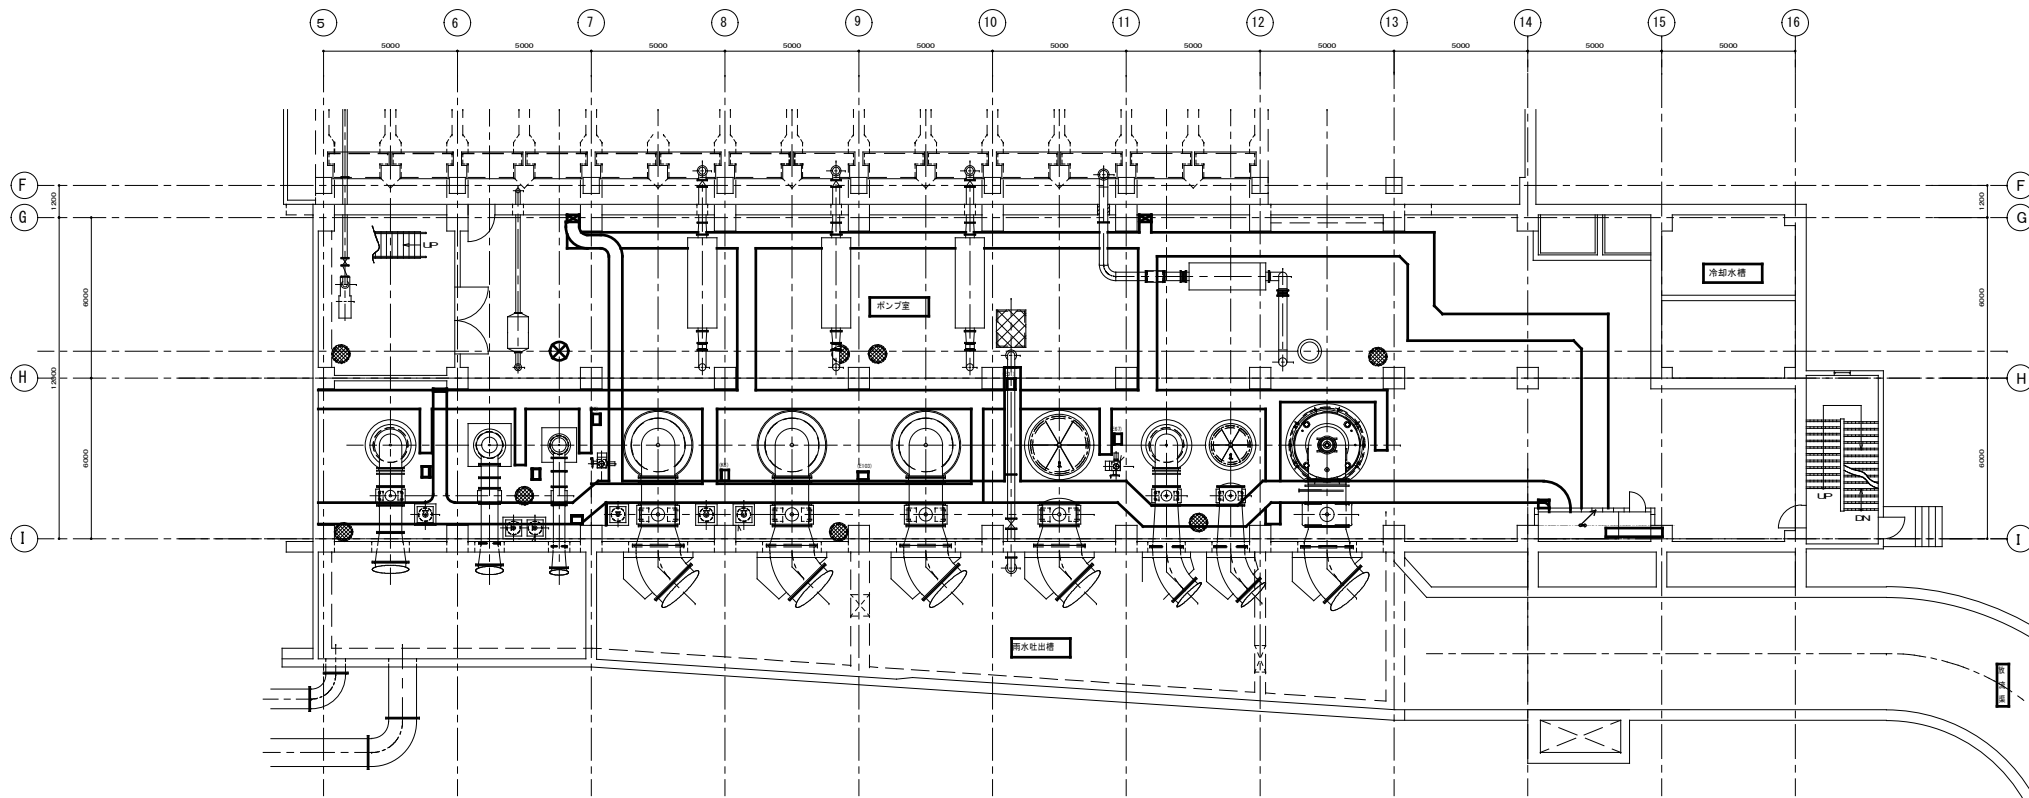

ポンプ棟地下1階平面図

原図：A3

業務名	令和2年度下水道総合計画1-1号 津市中央浄化センター(ポンプ棟) 設計・監理業務委託		
施工箇所名	津市 高洲町 地内		
図面の種類	ポンプ棟地下1階平面図		
縮尺	FREE	図面番号	4/5
事業所名	津市上下水道事業局下水道施設課		

※本図は、参考図であり施工現場と本図に相違ある場合にあつては、相違箇所を再調査後、市監督員と協議のうえ、詳細を決定すること。

