


# 施設平面図

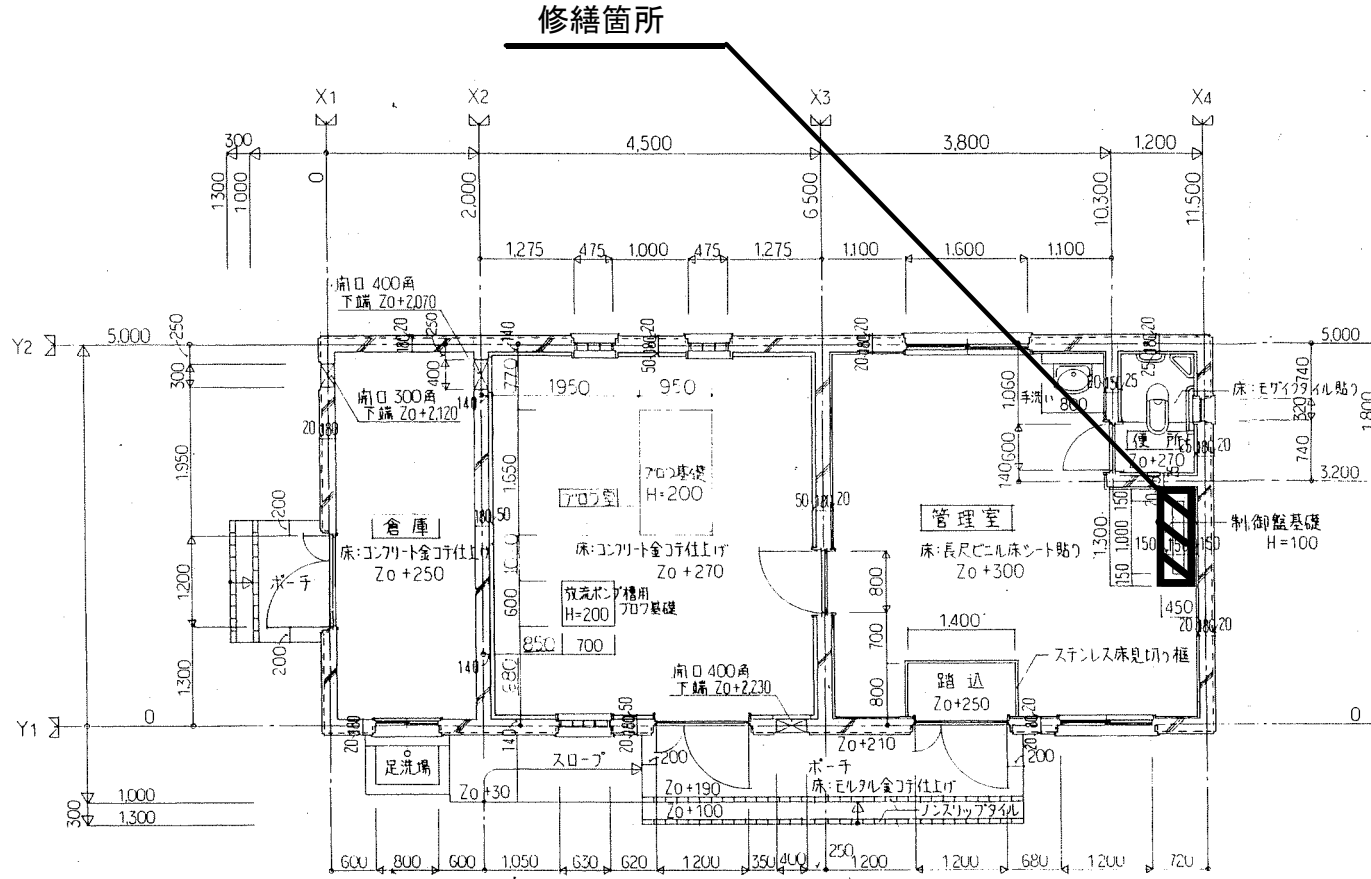

原図：A1

工事名	令和3年度下野農第2-2号 津市高座原地区農業集約排水処理施設 計装設備（記録計）修繕		
施工箇所名	津市美里町高座原地内		
図面名	施設平面図		
縮尺	FREE	図面番号	1/3
事業所名	津市上下水道事業局下水道施設課		



※本図は参考図であり、施工現場と本図に相違がある場合にあっては相違箇所を再調査後、市監督員と協議のうえ、詳細を決定すること。

修繕箇所


動力制御盤・計装盤

参考外形図 1/10

材質 鋼板製

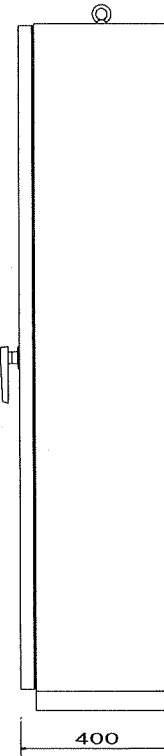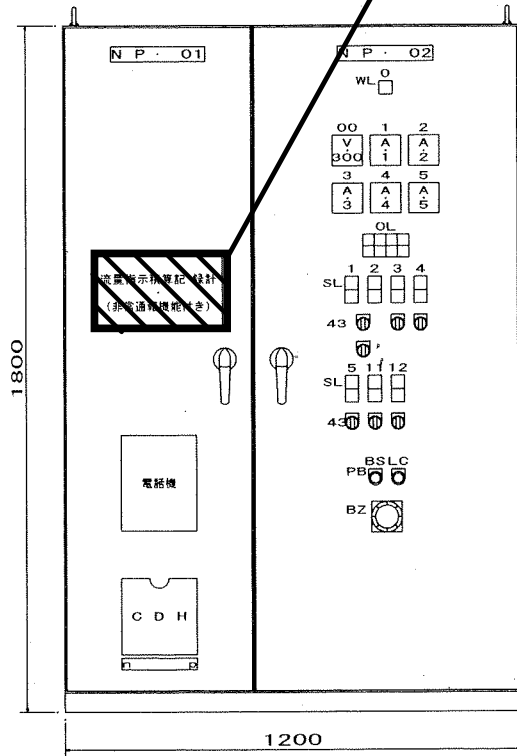

OL			
No. 1 ばっ気ブロワ 異常	No. 2 ばっ気ブロワ 異常	非常用ポンプ 異常	沈殿槽 電動弁 異常
No. 1 原水ポンプ 異常	No. 2 原水ポンプ 異常	原水ポンプ槽 満水	予備

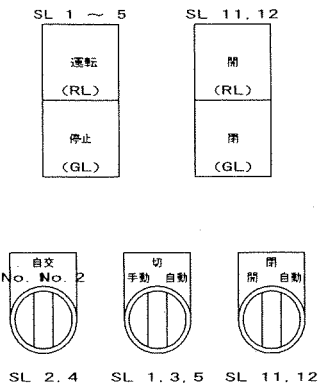


記号	用途	記号	用途
NP O1	計装盤	V	電圧計
NP O2	汚水処理制御盤	A	電流計
OO	主電源 電圧計	RL	運転ランプ
1	No. 1 ばっ気ブロワ	GL	停止ランプ
2	No. 2 ばっ気ブロワ	OL	故障ランプ
3	No. 1 原水ポンプ	BS	プザー停止
4	No. 2 原水ポンプ	LC	ランプチェック
5	非常用ポンプ		
11	No. 1 沈殿槽電動弁		
12	No. 2 沈殿槽電動弁		

項目	仕様
板厚	扉 2.3tSPC-C
	外箱 2.3tSPC-C
	中板 2.3tSPC-C
塗装色	指定色
ハンドル	ステンレス製 (SUS304)
ランプ類	LED




原図：A1

工事名	令和3年度下施設第2-2号 津市美里町地区農業集排水処理施設 計装設備（記録計）修繕
施工箇所名	津市美里町高座原地区内
図面名	外形図
縮尺	FREE 図面番号 2/3
事業所名	津市上下水道事業局下水道施設課

※本図は参考図であり、施工現場と本図に相違がある場合にあっては相違箇所を再調査後、市監督員と協議のうえ、詳細を決定すること。

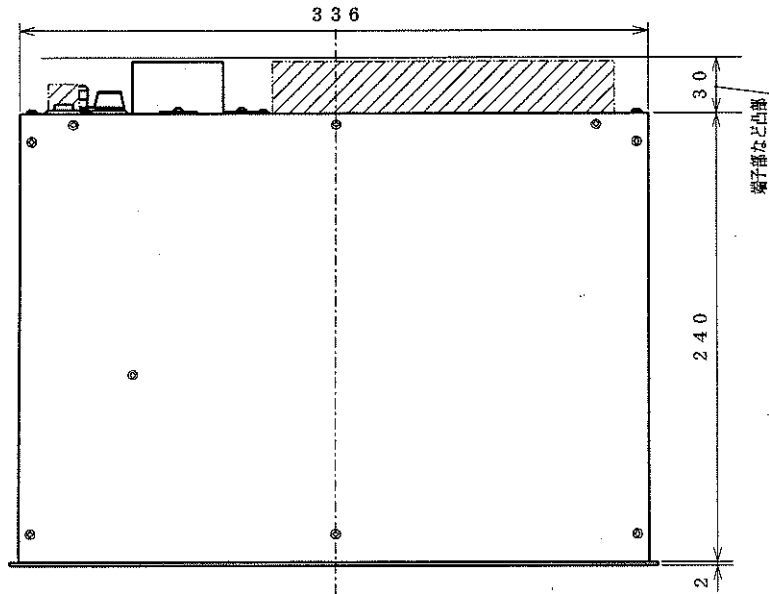

パネルカット寸法

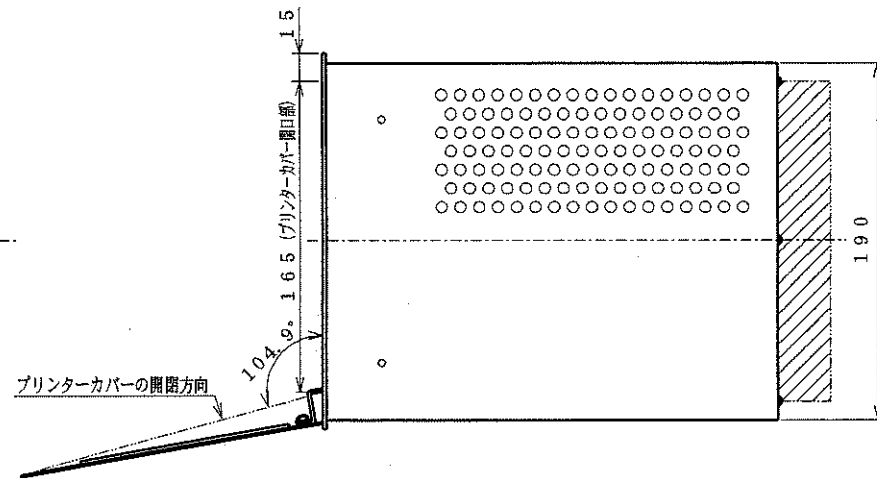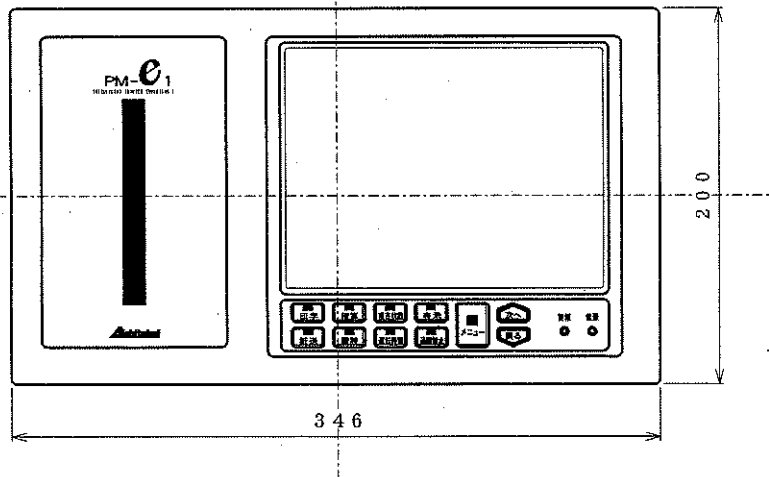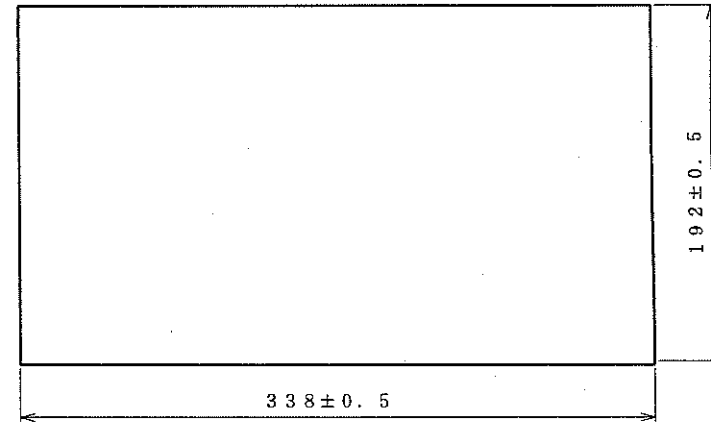

注: 「ゴム足」を取り付けた状態の場合は、高さが206mm(6mmプラス)となります。

※本図は参考図であり、施工現場と本図に相違がある場合にあっては相違箇所を再調査後、市監督員と協議のうえ、詳細を決定すること。

原図: A1

工事名	令和3年度下池原第2-2号 津市高座原地区産業集落排水処理施設 計装設備(記録計)修繕		
施工箇所名	津市美里町高座原地内		
図面名	機器図		
縮尺	FREE	図面番号	3/3
事業所名	津市上下水道事業局下水道施設課		