


平面図

S=1:150

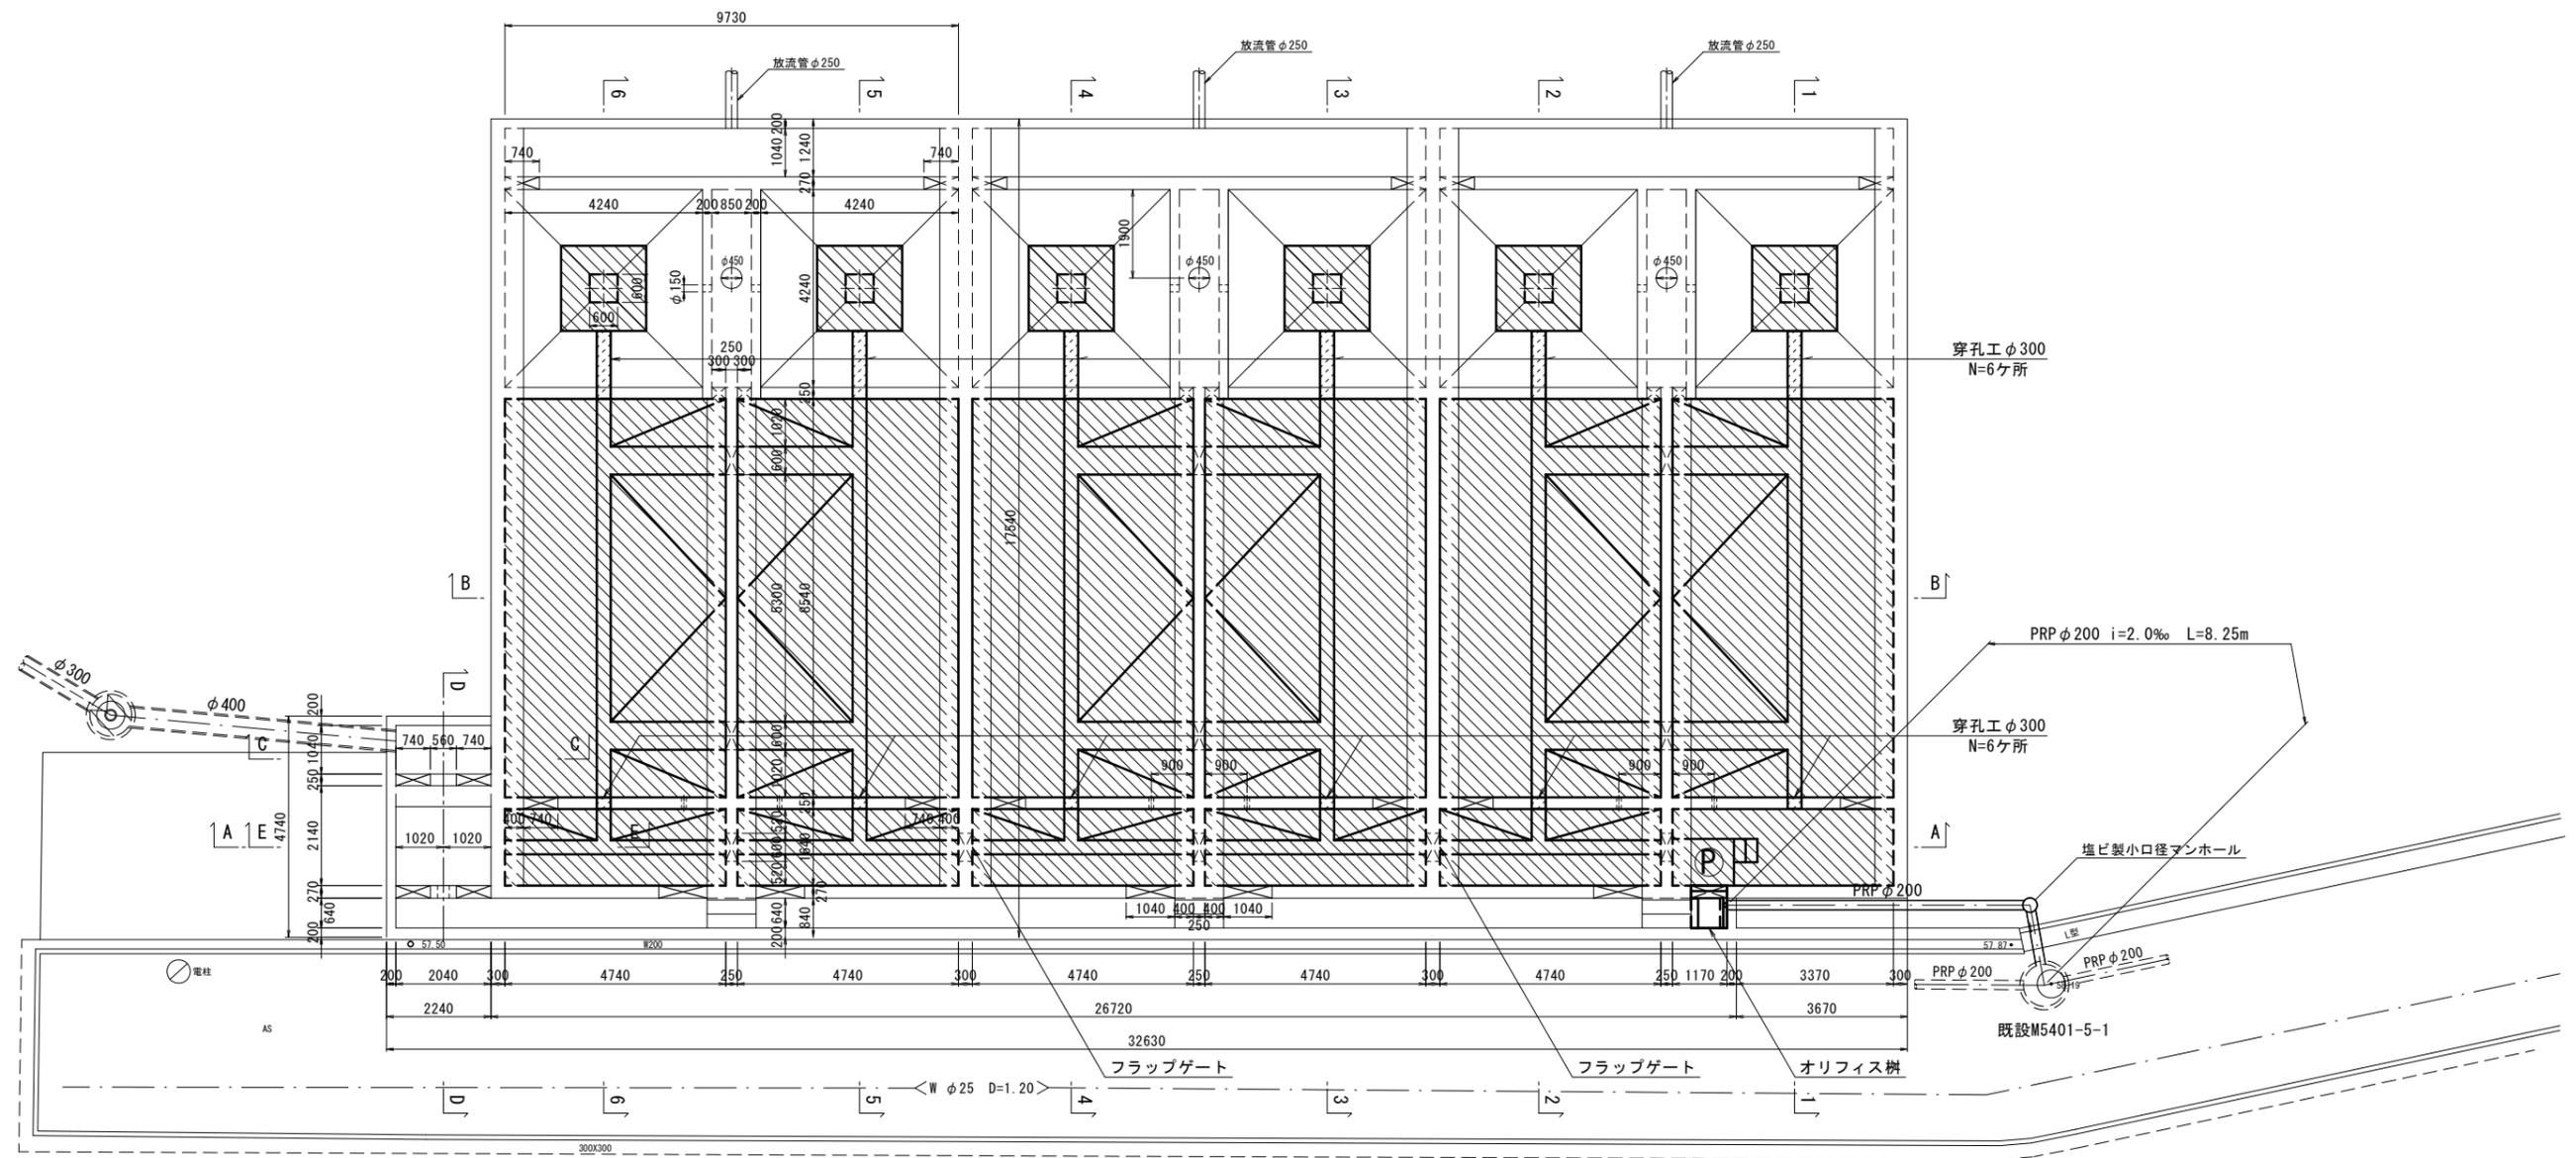

-  穿孔工
-  コンクリート
-  開口部


※この図面はA3サイズを原寸とする。

工事名	令和3年度 下工維第6号 白山町二本木地内流量調整槽整備工事		
施工箇所名	津市白山町二本木地内		
図面名	平面図		
縮尺	1:150	図面番号	1/11
事業所名	津市上下水道事業局下水道工務課		


断面図(1)

S=1:150


A-A 断面図

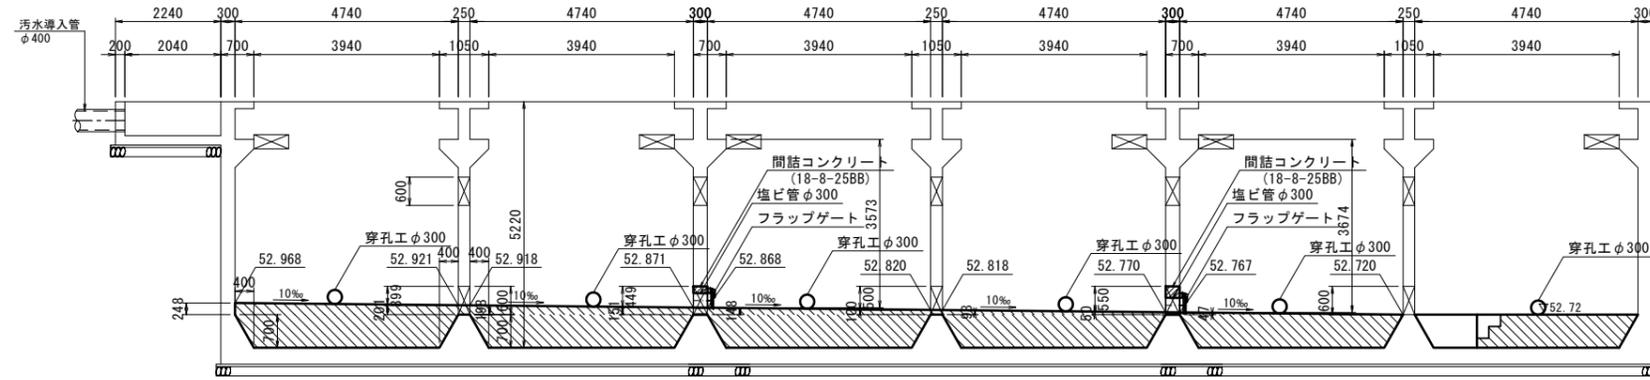


C-C 断面図

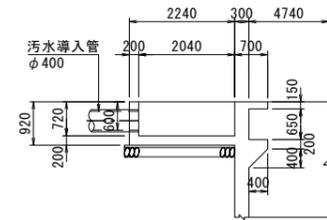


D-D 断面図

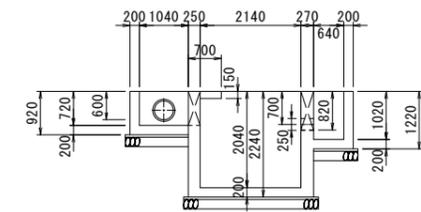

B-B 断面図

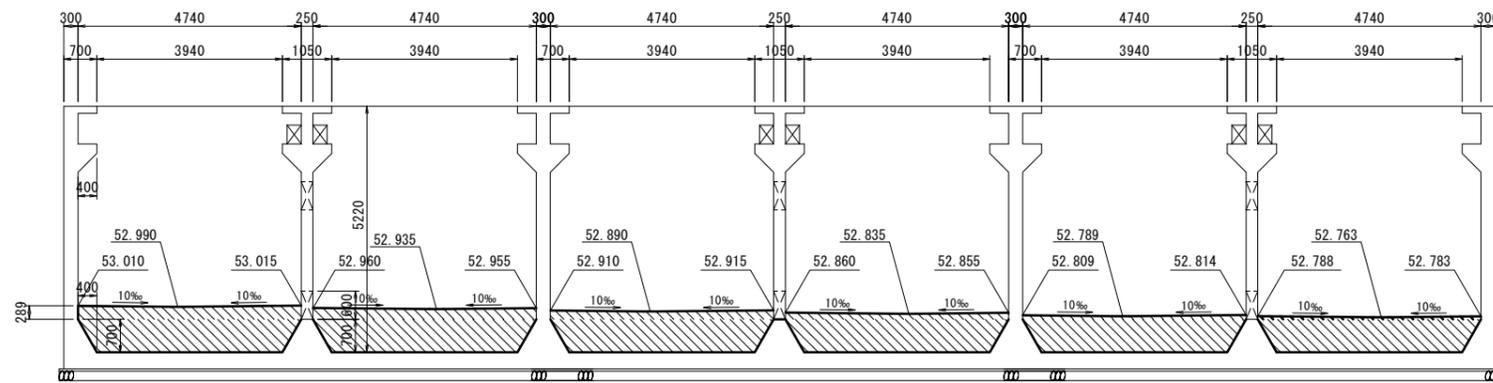

E-E 断面図

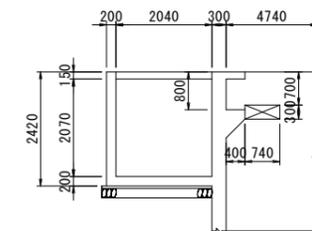

 コンクリート


※この図面はA3サイズを原寸とする。

工事名	令和3年度 下工維第6号 白山町二本木地内流量調整槽整備工事		
施工箇所名	津市白山町二本木地内		
図面名	断面図(1)		
縮尺	1:150	図面番号	2/11
事業所名	津市上下水道事業局下水道工務課		


断面図(2)

S=1:150


1-1 断面図

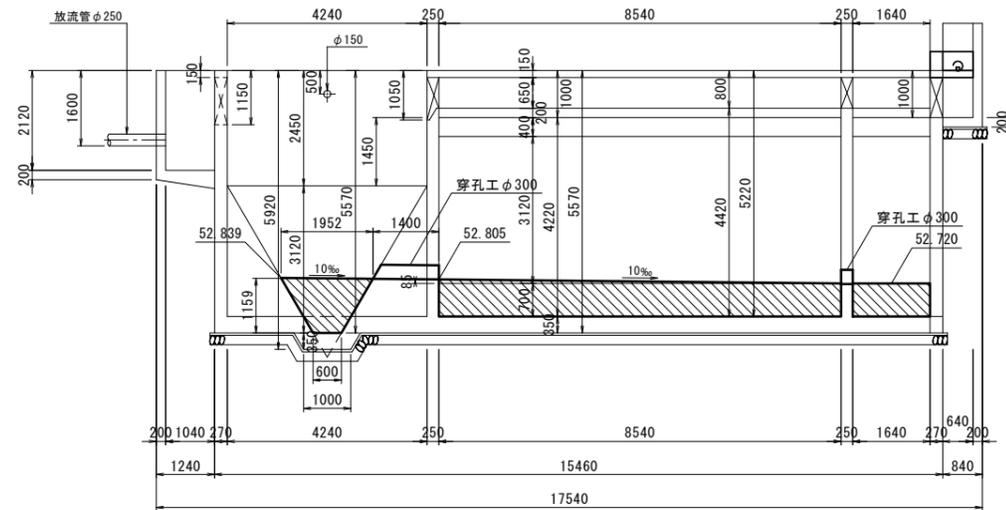


3-3 断面図

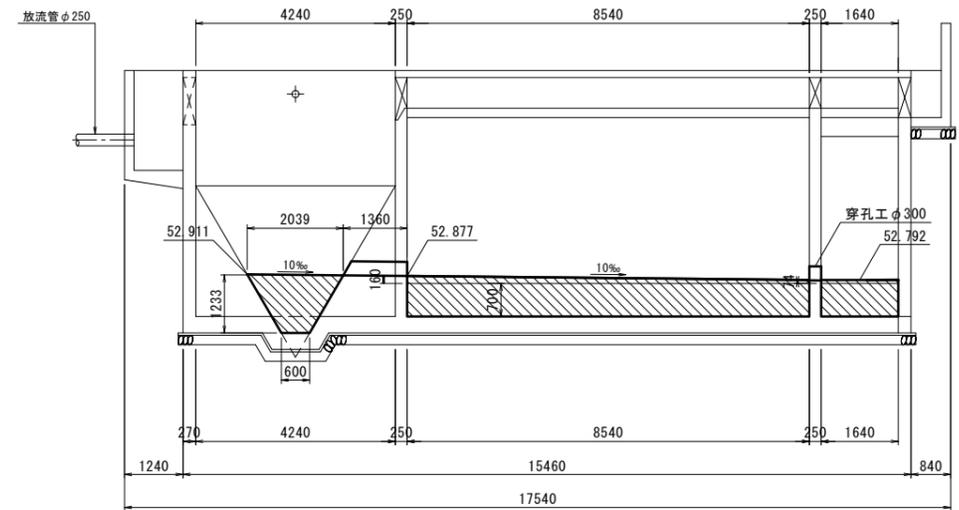

2-2 断面図

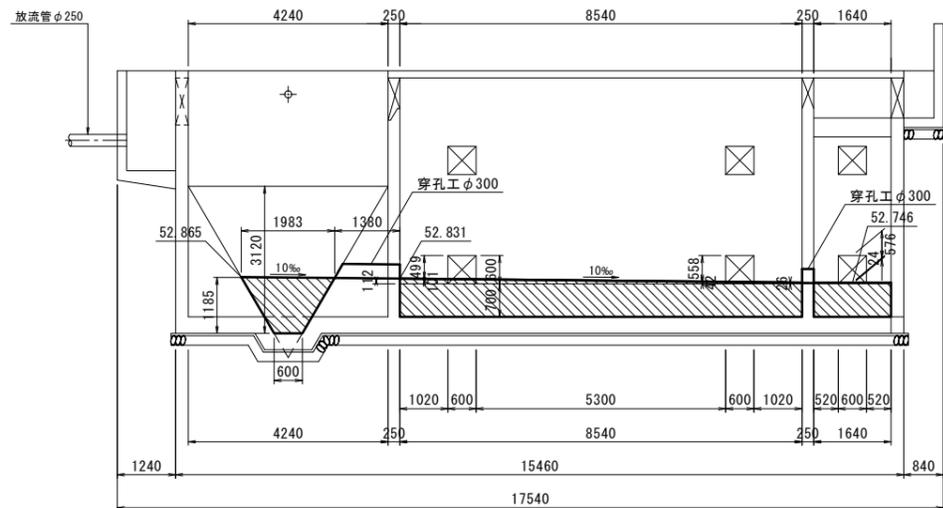

4-4 断面図

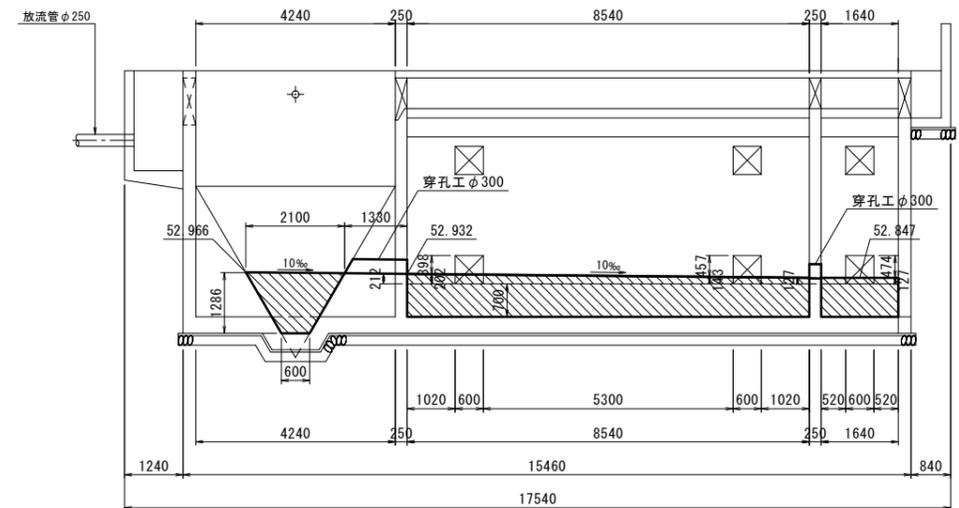

コンクリート


※この図面はA3サイズを原寸とする。

工事名	令和3年度 下工第6号 白山町二本木地内流量調整槽整備工事		
施工箇所名	津市白山町二本木地内		
図面名	断面図(2)		
縮尺	1:150	図面番号	3/11
事業所名	津市上下水道事業局下水道工務課		


断面図(3)

S=1:150

5-5 断面図

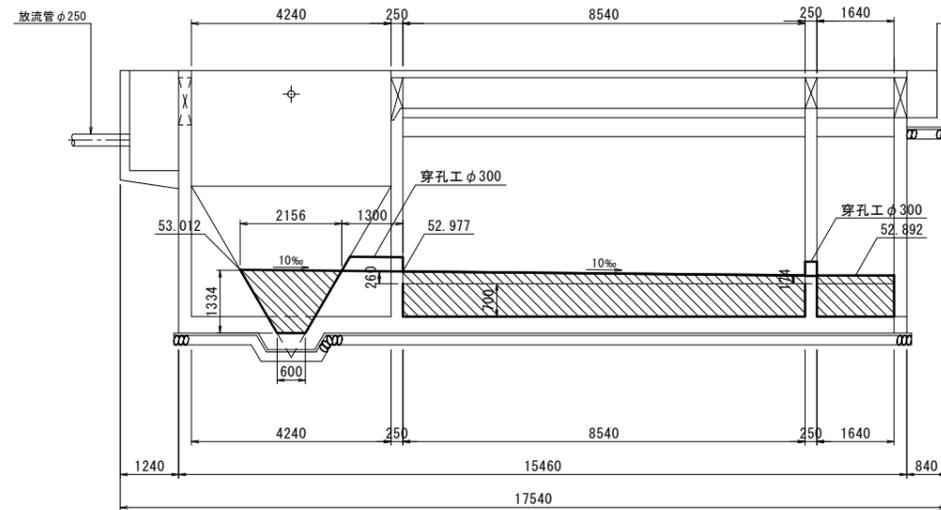

6-6 断面図

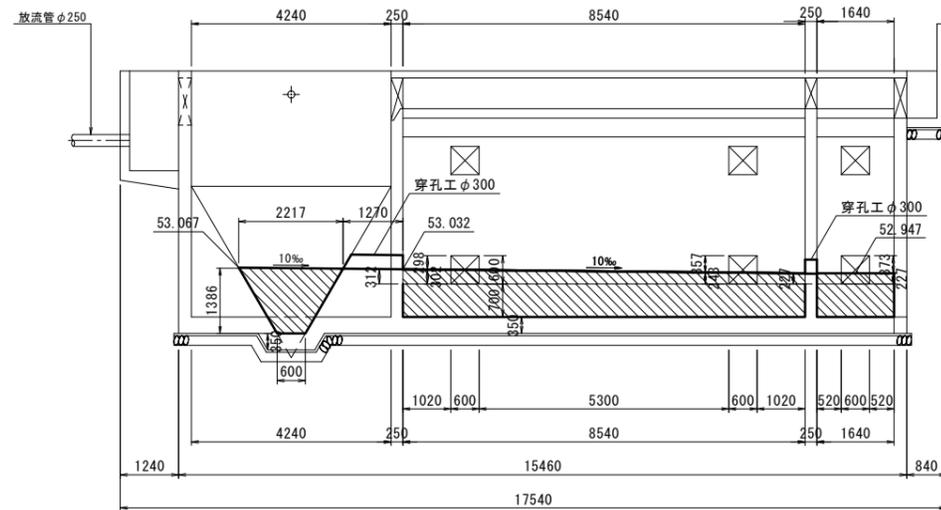

コンクリート


※この図面はA3サイズを原寸とする。

工事名	令和3年度 下工維第6号 白山町二本木地内流量調整槽整備工事		
施工箇所名	津市白山町二本木地内		
図面名	断面図(3)		
縮尺	1:150	図面番号	4/11
事業所名	津市上下水道事業局下水道工務課		


放流ポンプ据付図及びオリフィス柵構造図

S=1:75


平面図

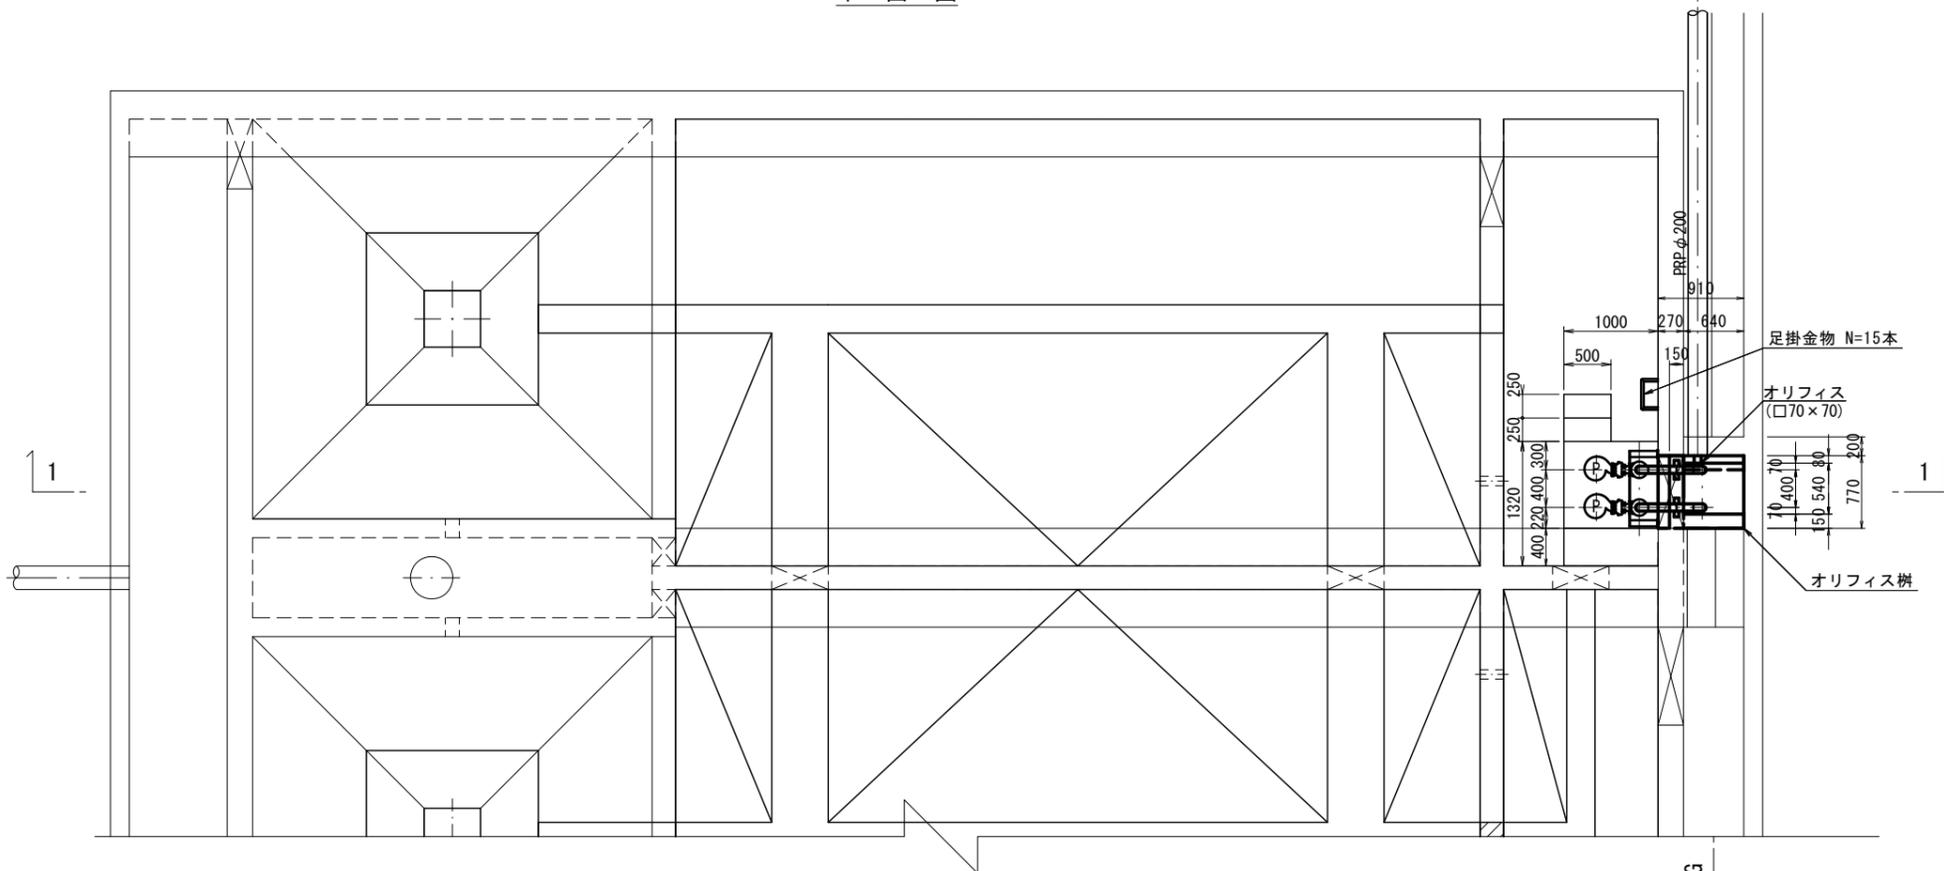

1-1 断面図

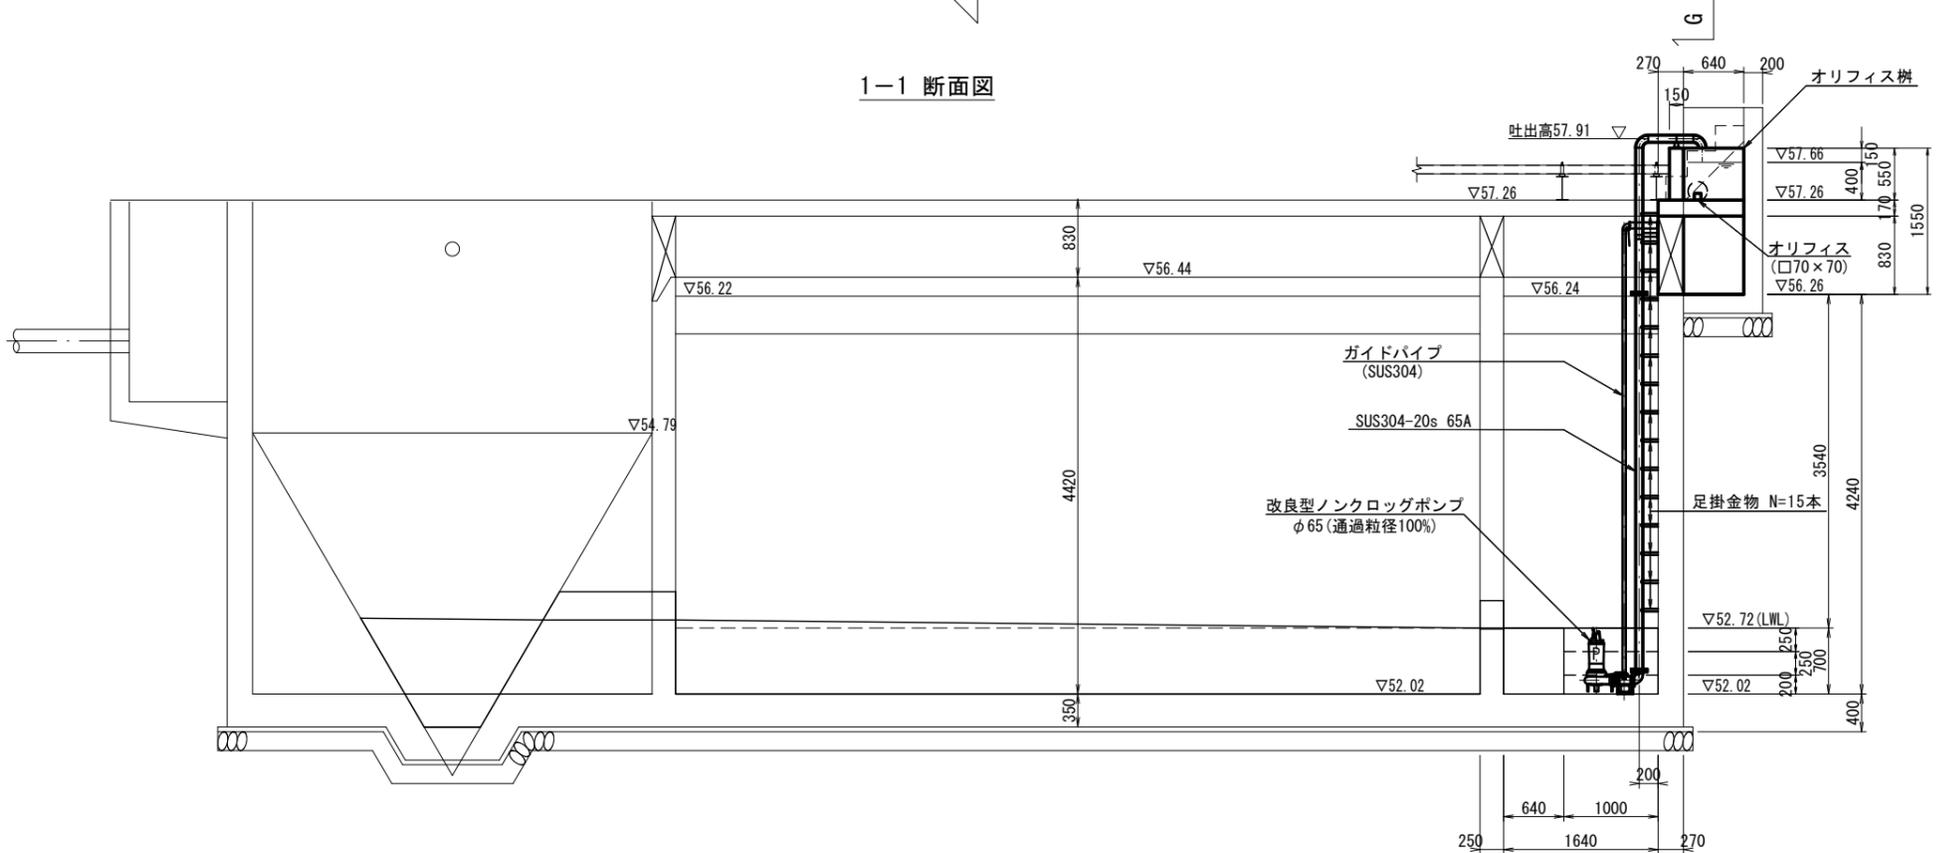

G-G 断面図

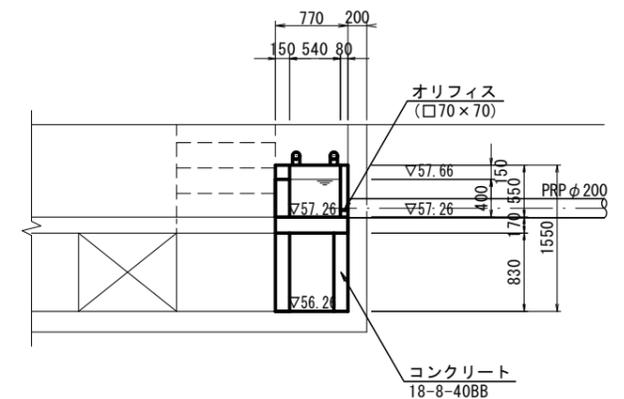


※この図面はA3サイズを原寸とする。

工事名	令和3年度 下工維第6号 白山町二本木地内流量調整槽整備工事		
施工箇所名	津市白山町二本木地内		
図面名	放流ポンプ据付図及びオリフィス柵構造図		
縮尺	1:75	図面番号	5/11
事業所名	津市上下水道事業局下水道工務課		

縦断面図

V=1:100
H=1:100

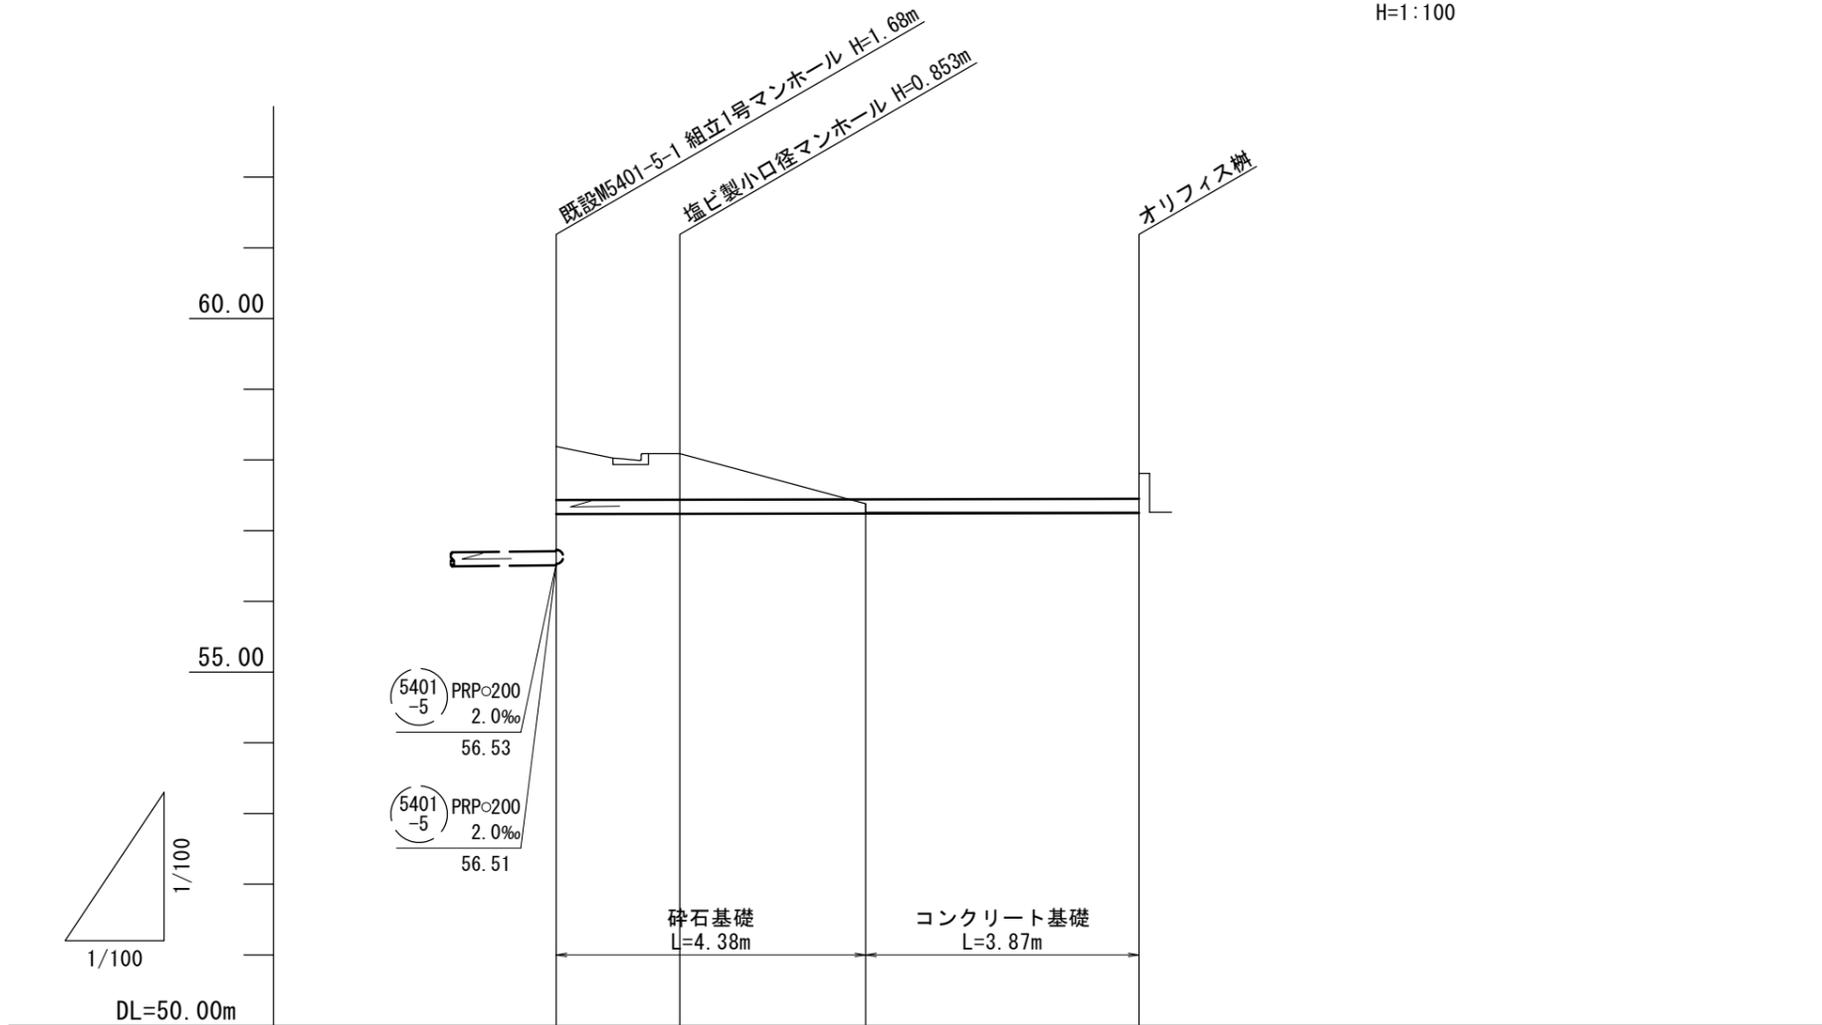


管 径	PRPφ200			
勾 配	2.0‰			
人孔間距離	1.75	6.50		
土 被 り	0.75	0.65		
掘 削 深	1.06	0.96	0.24	
管 底 高	57.234	57.237	57.242	57.250
地 盤 高	58.19	58.09	57.38 57.26	57.26
追 加 距 離	0.00	1.75	4.38	8.25
単 距 離	0.00	1.75	2.63	3.87
測 点	既設 M5401-5 -1			オリフィス機

※この図面はA3サイズを原寸とする。

工 事 名	令和3年度 下工維第6号 白山町二本木地内流量調整槽整備工事		
施工箇所名	津市白山町二本木地内		
図 面 名	縦断面図		
縮 尺	V=1:100 H=1:100	図面番号	6/11
事 業 所 名	津市上下水道事業局下水道工務課		

電気配線図(1)

S=1:150

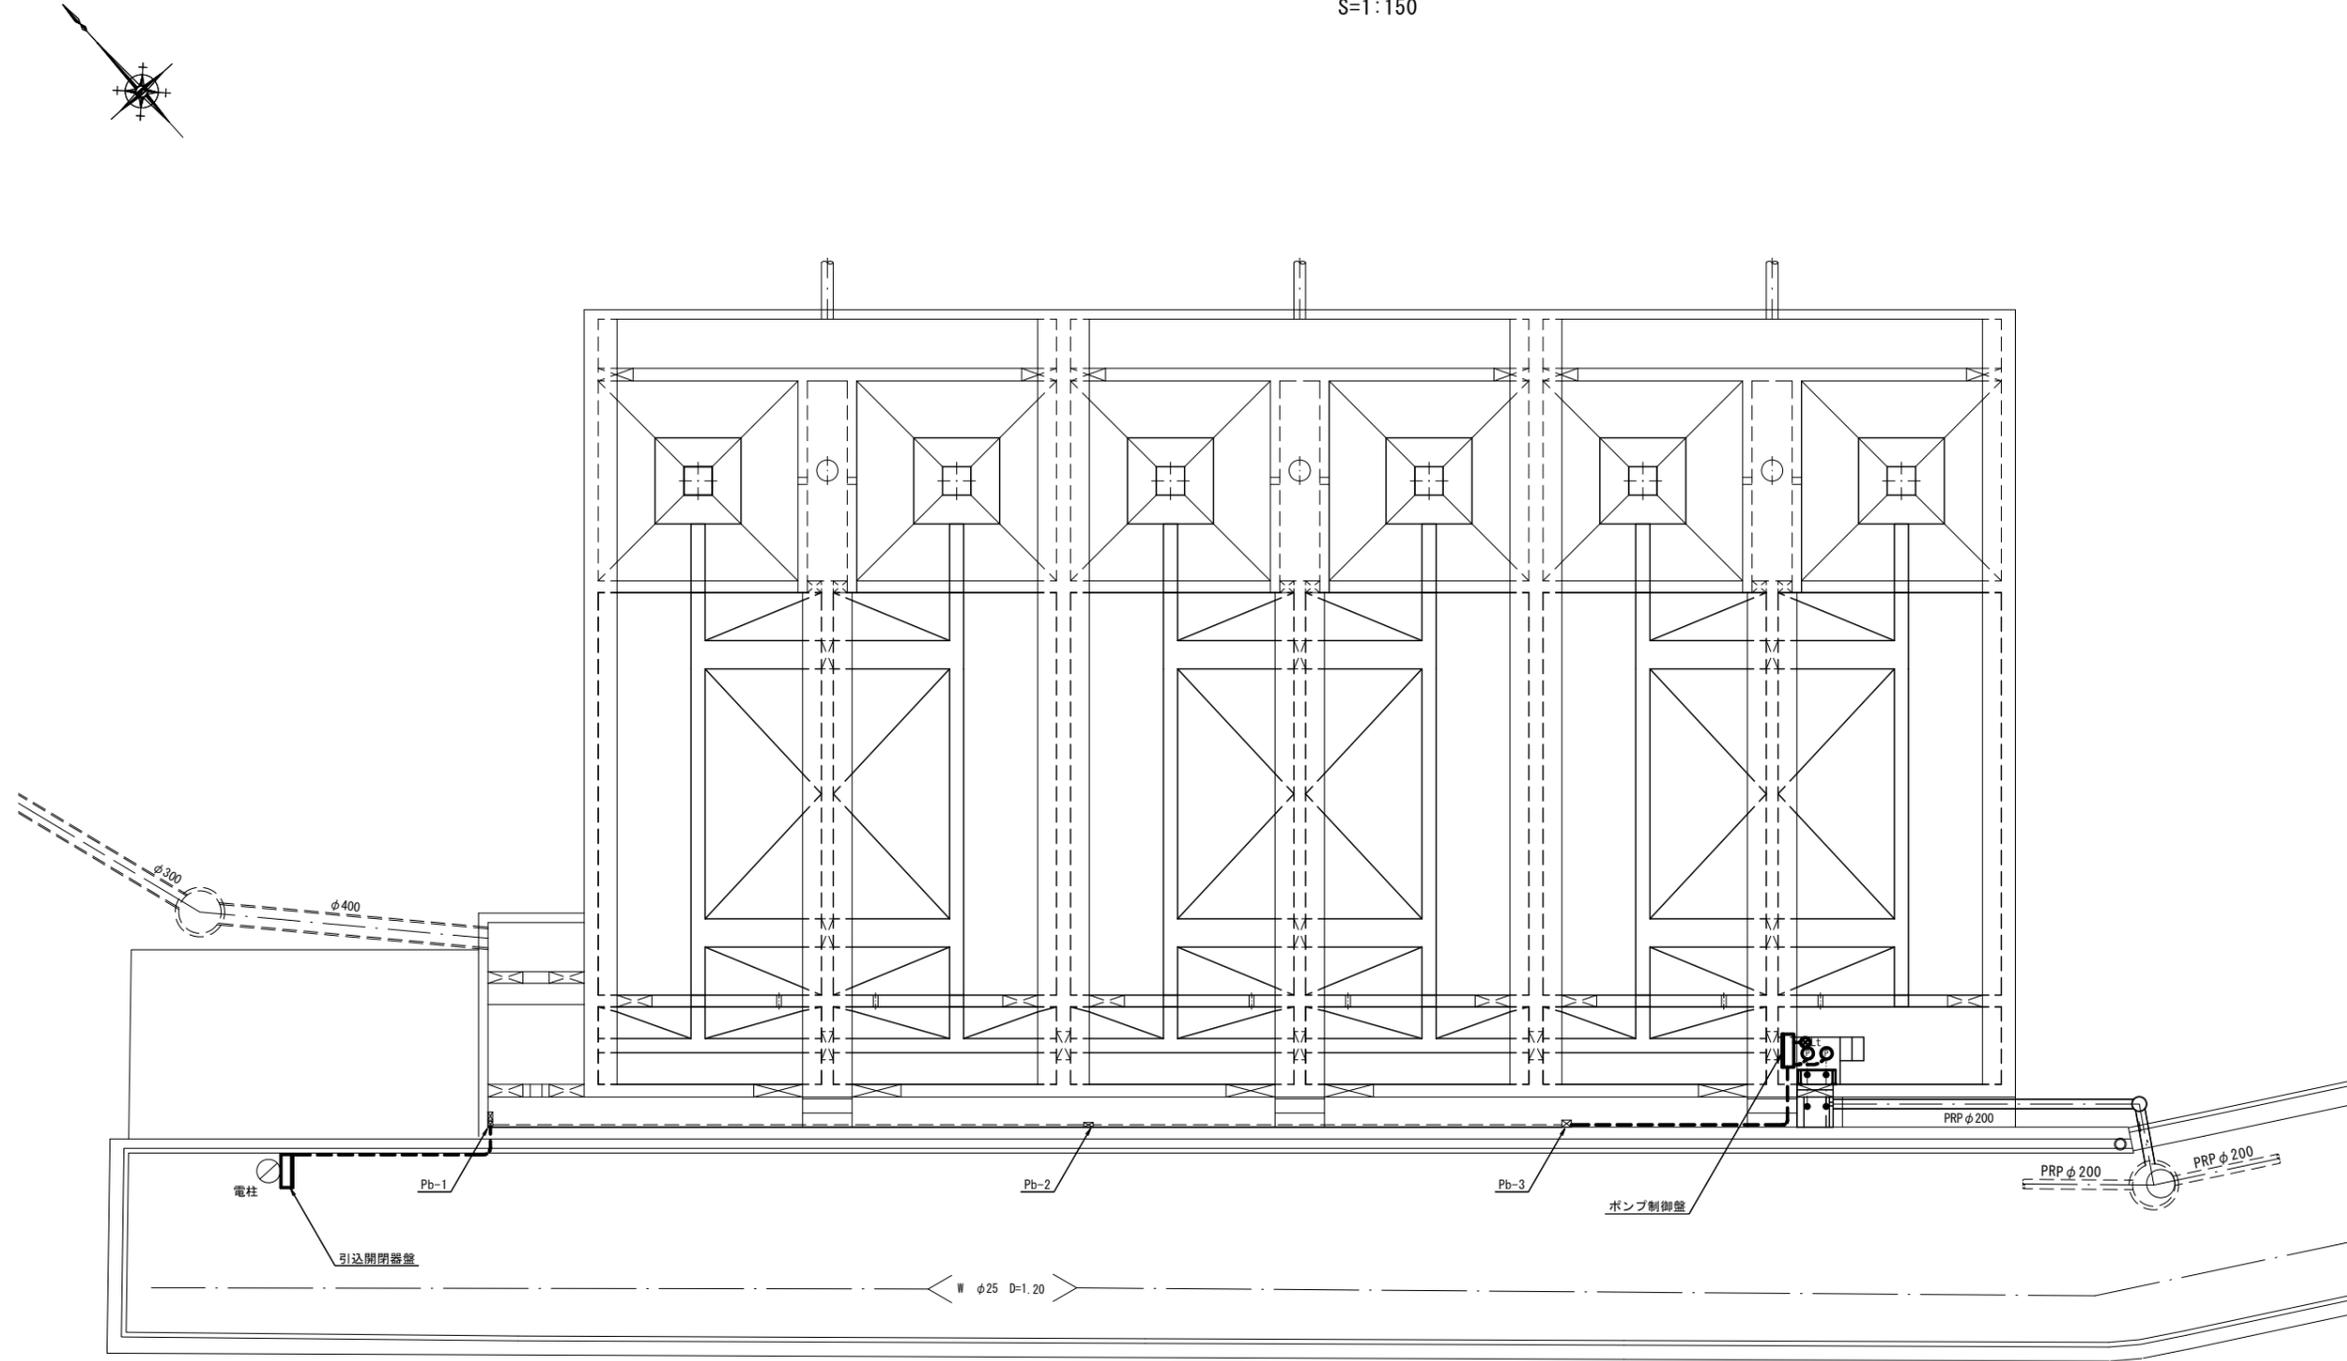


※この図面はA3サイズを原寸とする。

工事名	令和3年度 下工維第6号 白山町二本木地内流量調整槽整備工事		
施工箇所名	津市白山町二本木地内		
図面名	電気配線図(1)		
縮尺	1:150	図面番号	7/11
事業所名	津市上下水道事業局下水道工務課		


電気配線図(2)

単線結線図

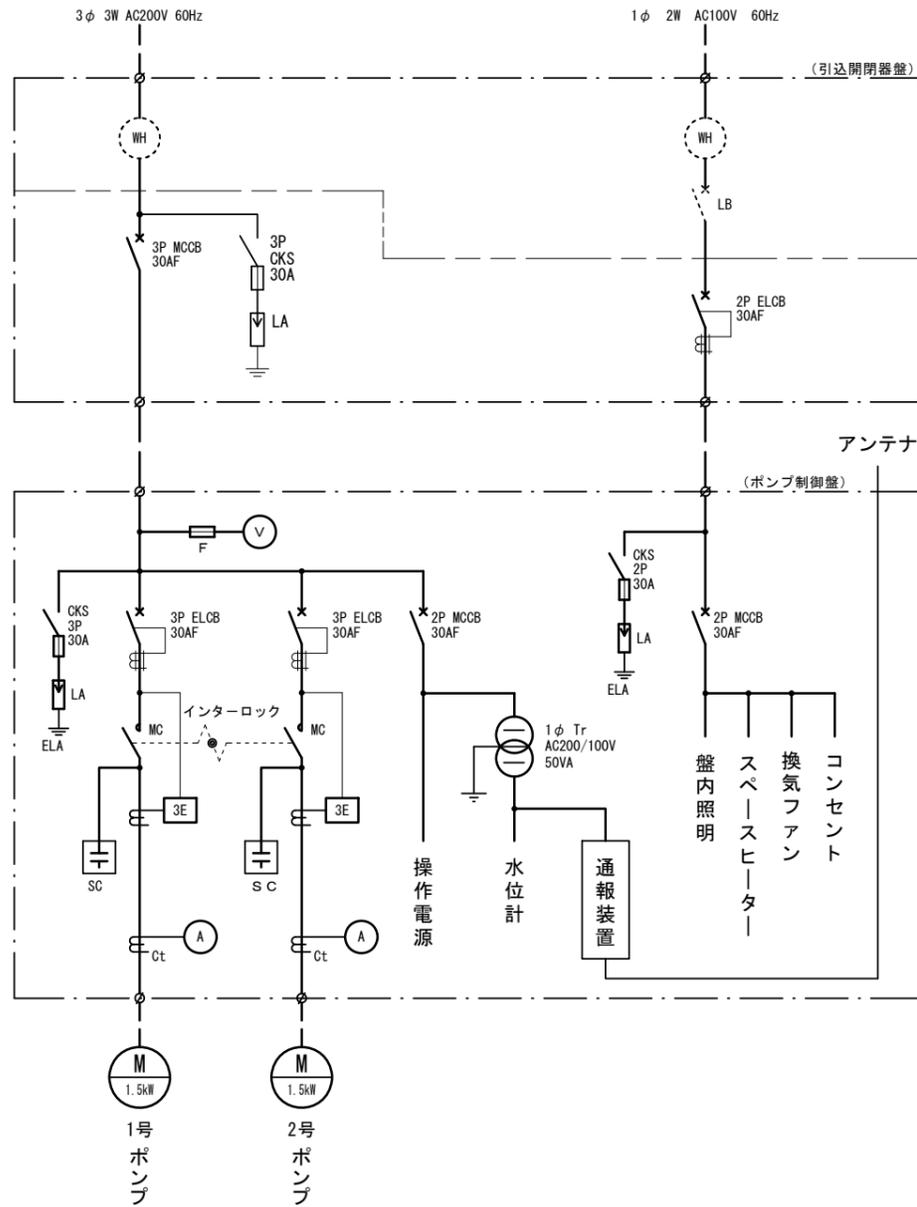

ポンプ制御盤

S=1:20

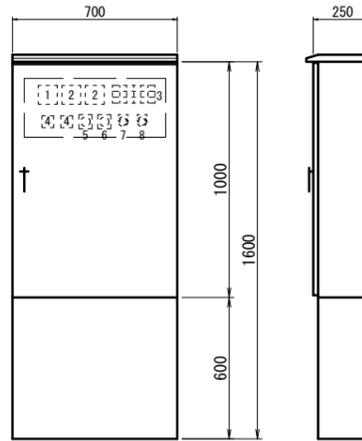


番号	名称	備考
1	電圧計	
2	電流計	
3	集合表示灯	
4	運転時間積算計	
5	切換スイッチ	手動-停止-自動
6	切換スイッチ	1号主-自動交互-2号主
7	押釦スイッチ	ランプテスト
8	押釦スイッチ	故障復帰


3(集合表示灯)

200V 受電中	100V 受電中	満水異常	水位センサ 異常	バックアップ 異常高水位
No.1 準備完了	No.1 運転	No.1 故障	No.1 3E動作	No.1 浸水
No.2 準備完了	No.2 運転	No.2 故障	No.2 3E動作	No.2 浸水
				No.1 温度上昇
				No.2 温度上昇

監視警報フローシート

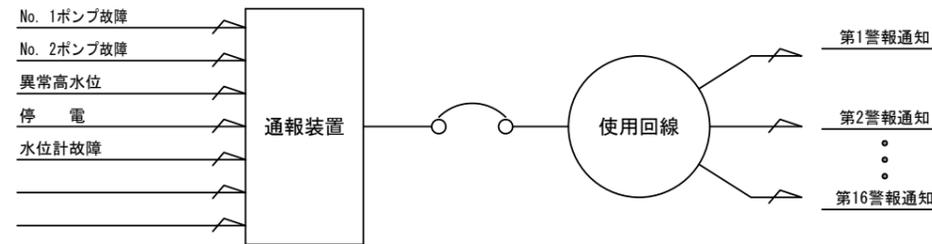


配線系統図

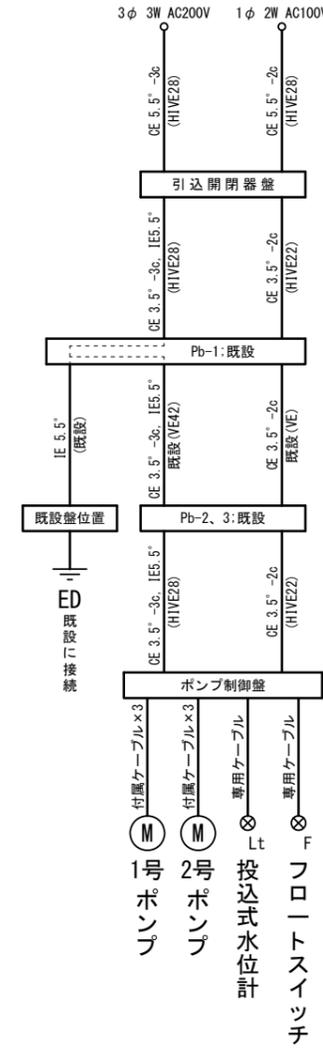


引込開閉器盤

S=1:20

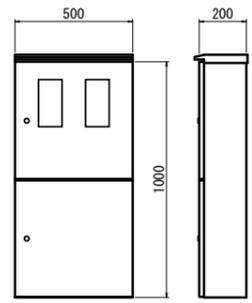

装柱図


S=1:75

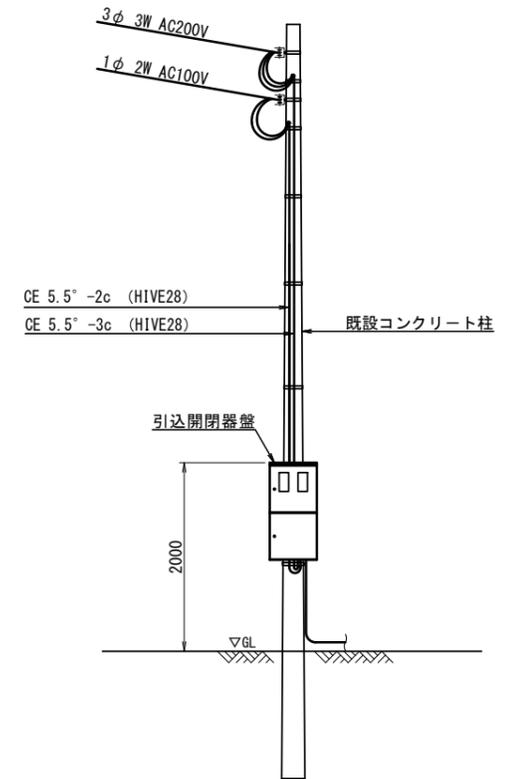


※この図面はA3サイズを原寸とする。

工事名	令和3年度 下工維第6号 白山町二本木地内流量調整槽整備工事		
施工箇所名	津市白山町二本木地内		
図面名	電気配線図(2)		
縮尺	図示	図面番号	8/11
事業所名	津市上下水道事業局下水道工務課		

土工定規図
S=1:30

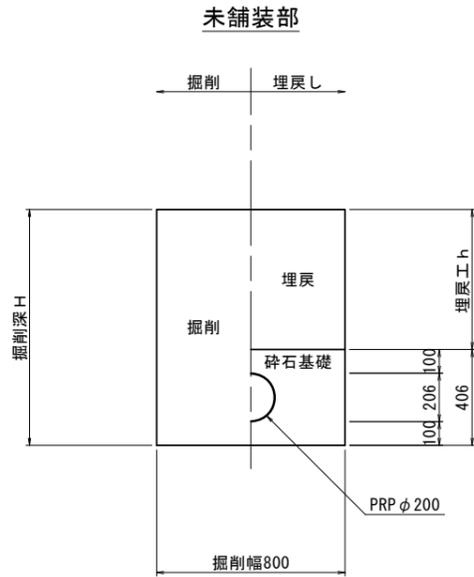


コンクリート基礎工
S=1:30

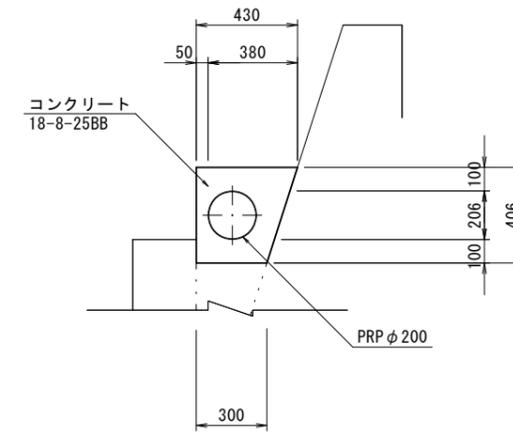


電線管配管詳細図
(参考図) S=1:10

平面図

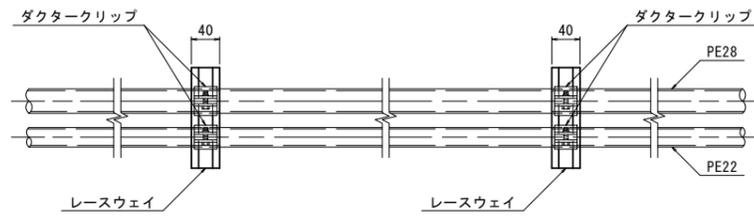

断面図

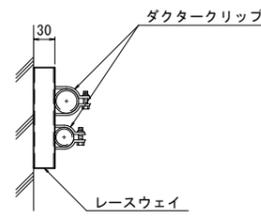


※この図面はA3サイズを原寸とする。


工事名	令和3年度 下工維第6号 白山町二本木地内流量調整槽整備工事		
施工箇所名	津市白山町二本木地内		
図面名	土工定規図, コンクリート基礎工 電線管配管詳細図 (参考図)		
縮尺	図示	図面番号	9/11
事業所名	津市上下水道事業局下水道工務課		

リブ管用塩ビ製小口径マンホール構造図


S=1:20

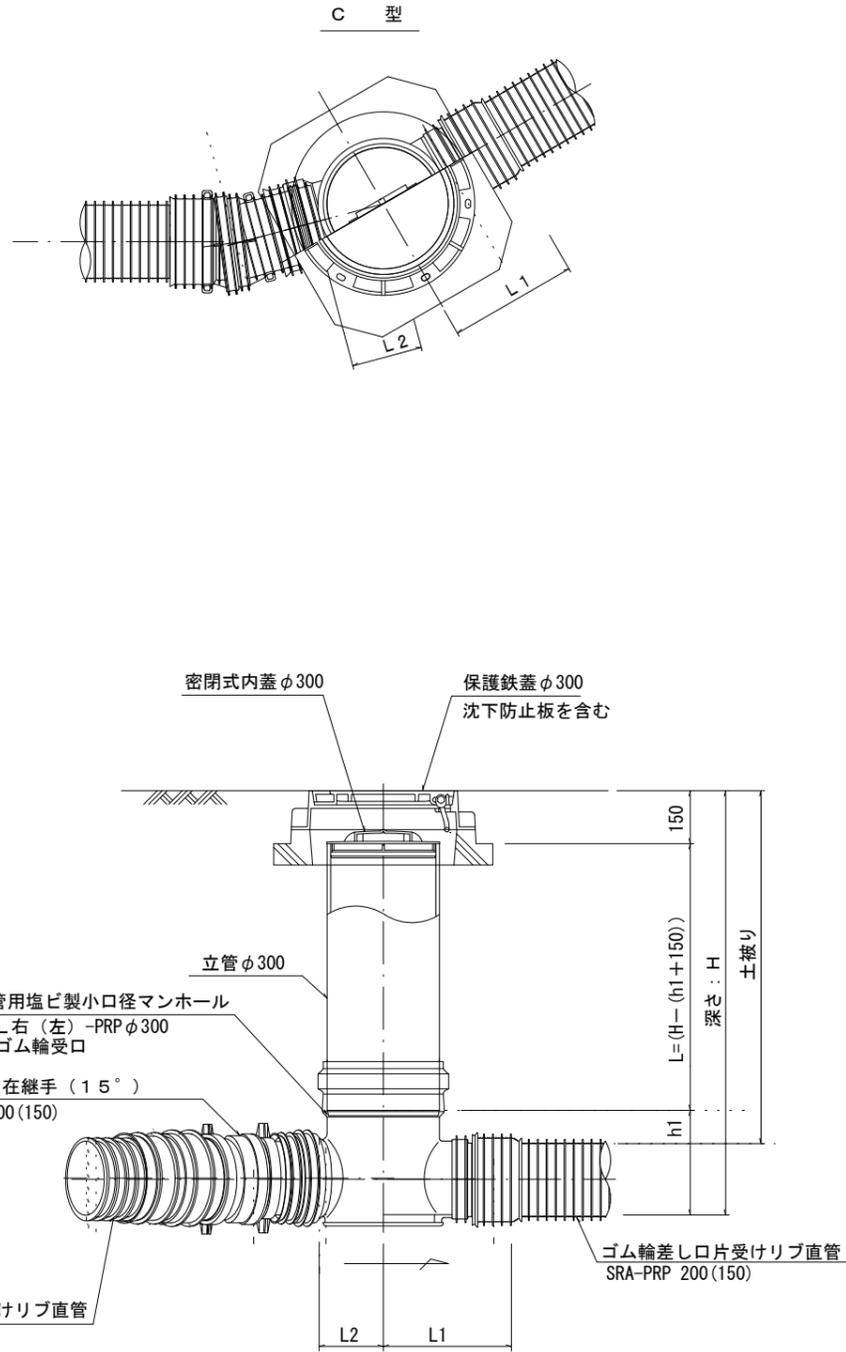


保護鉄蓋 φ300
T-25 (T-14)
津市認定マンホール蓋 (市章入り)

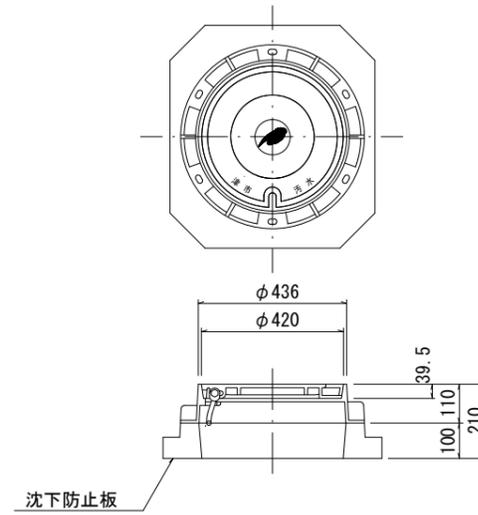

沈下防止板

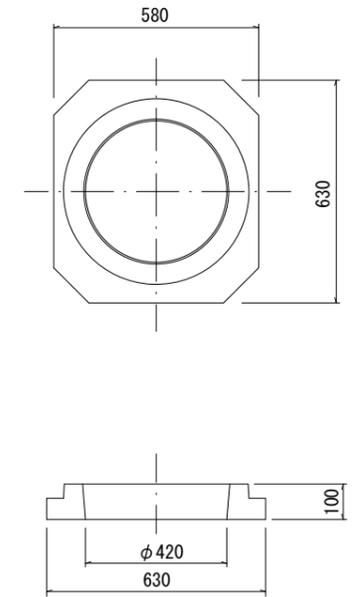

密閉式内蓋
φ300用

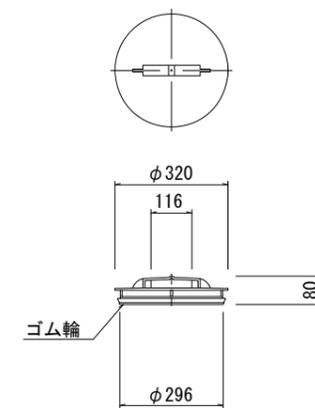


※この図面はA3サイズを原寸とする。

工事名	令和3年度 下工維第6号 白山町二本木地内流量調整槽整備工事		
施工箇所名	津市白山町二本木地内		
図面名	リブ管用塩ビ製小口径マンホール構造図		
縮尺	1:20	図面番号	10/11
事業所名	津市上下水道事業局下水道工務課		

仮設平面図 (参考)

S=1 : 1000

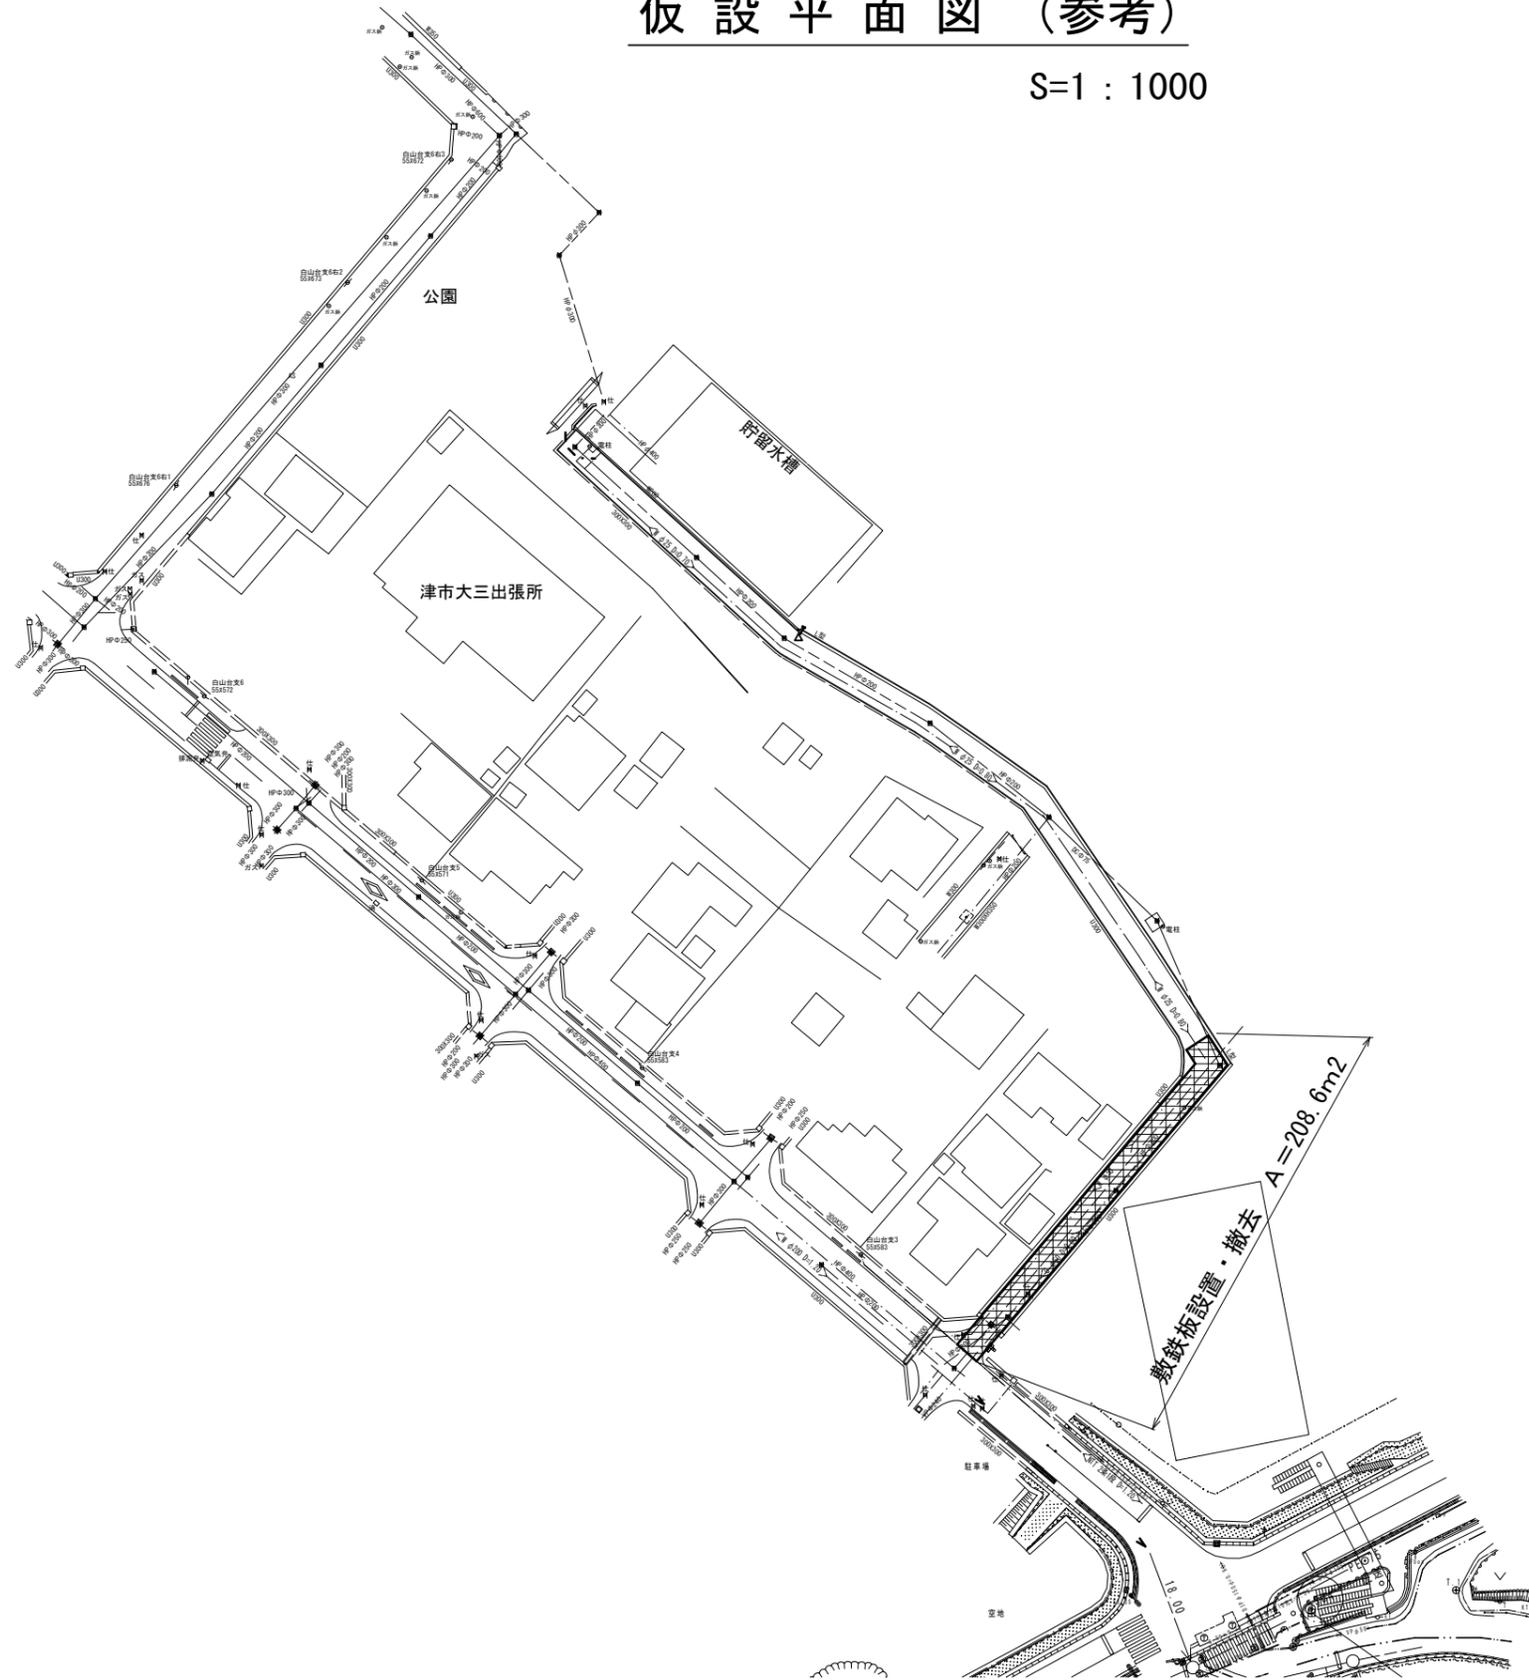

※この図面はA3サイズを原寸とする。

工 事 名	令和3年度 下工維第6号 白山町二本木地内流量調整槽整備工事		
施工箇所名	津市白山町二本木地内		
図 面 名	仮設平面図 (参考)		
縮 尺	1:1000	図面番号	11/11
事 業 所 名	津市上下水道事業局下水道工務課		