


※この図面はA4サイズを原寸とする。

工事名	令和4年度水施第6号 半田配水池及び片田工業団地ポンプ場 残留塩素計設置工事		
工事場所	津市半田及び片田町地内		
図名	半田配水池 配置図		
縮尺	1/400	図面番号	1/4
津市上下水道事業局 水道施設課			

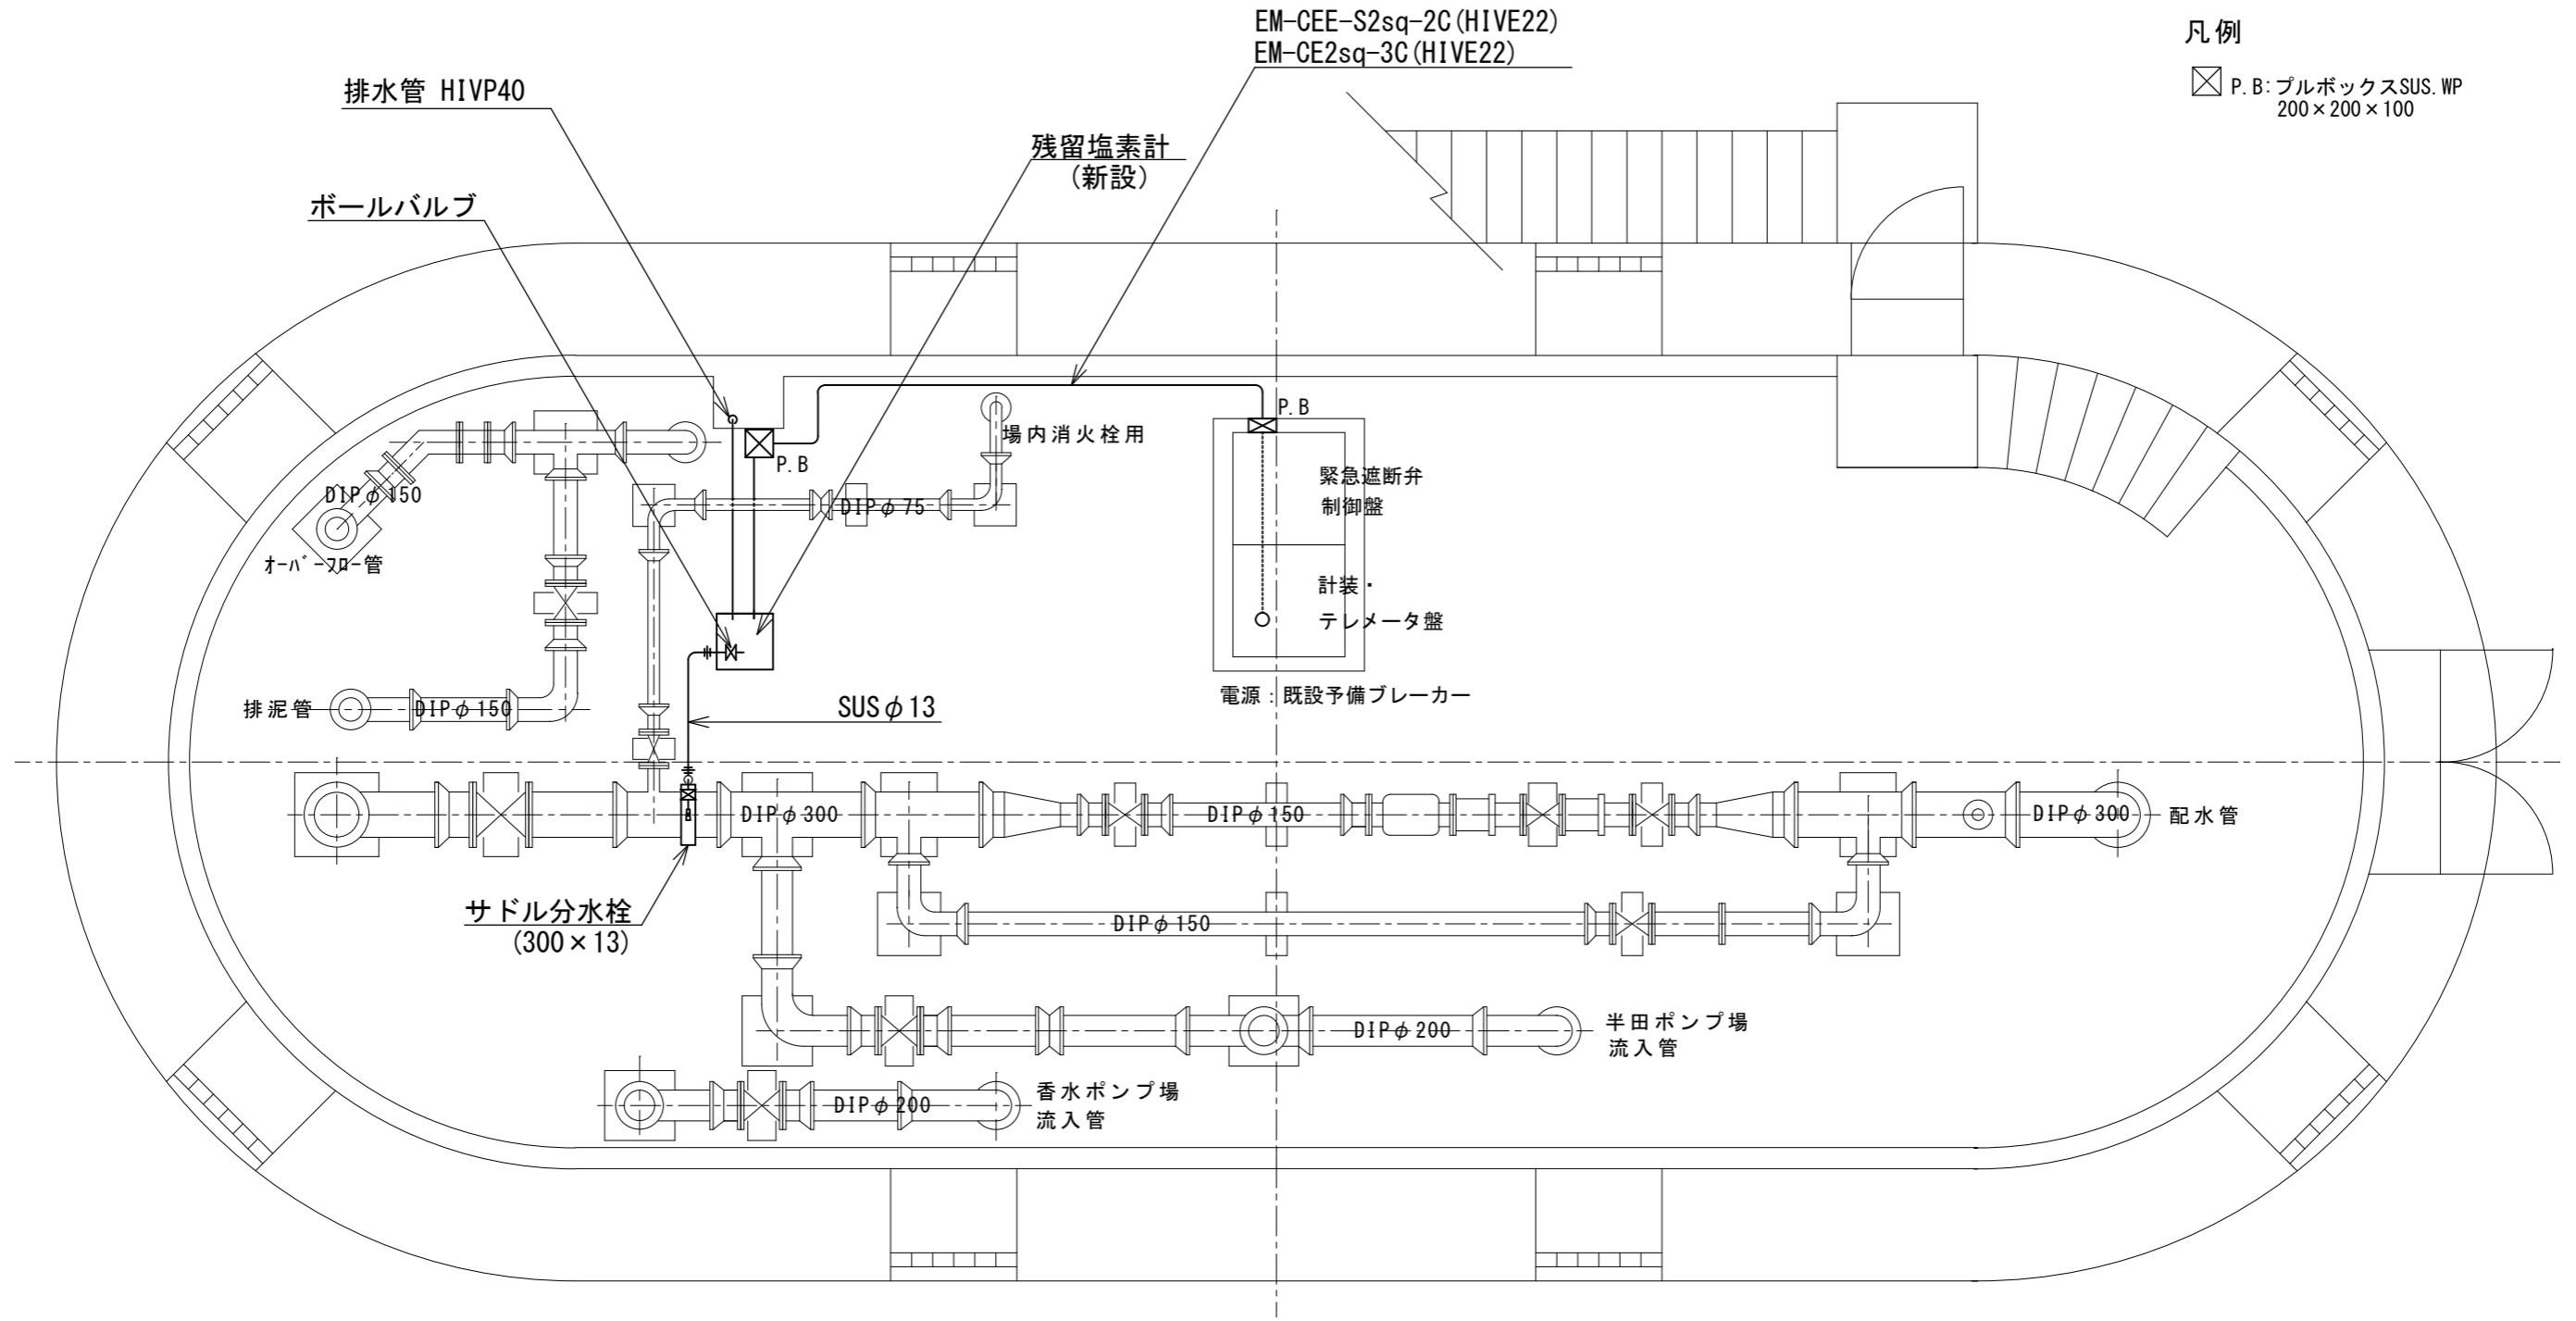


凡例
 □ P.B: プルボックスSUS. WP
 200×200×100


平面図

※この図面はA3サイズを原寸とする。

工事名	令和4年度水施第6号 半田配水池及び片田工業団地ポンプ場 残留塩素計設置工事		
工事場所	津市半田及び片田町地内		
図名	半田配水池 平面図		
縮尺	1/50	図面番号	2/4
津市上下水道事業局 水道施設課			

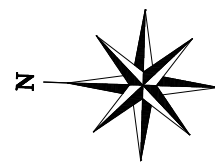

通路

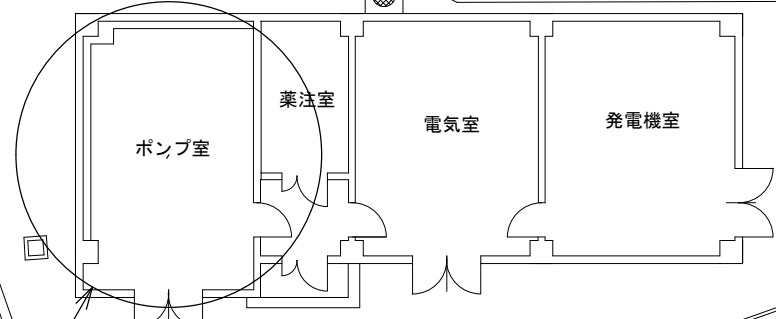


片田工業団地ポンプ場

工事箇所

※この図面はA4サイズを原寸とする

工事名	令和4年度水施第6号 半田配水池及び片田工業団地ポンプ場 残留塩素計設置工事		
工事場所	津市半田及び片田町地内		
図名	片田工業団地ポンプ場 配置図		
縮尺	1/200	図面番号	3/4
津市上下水道事業局 水道施設課			

配置図

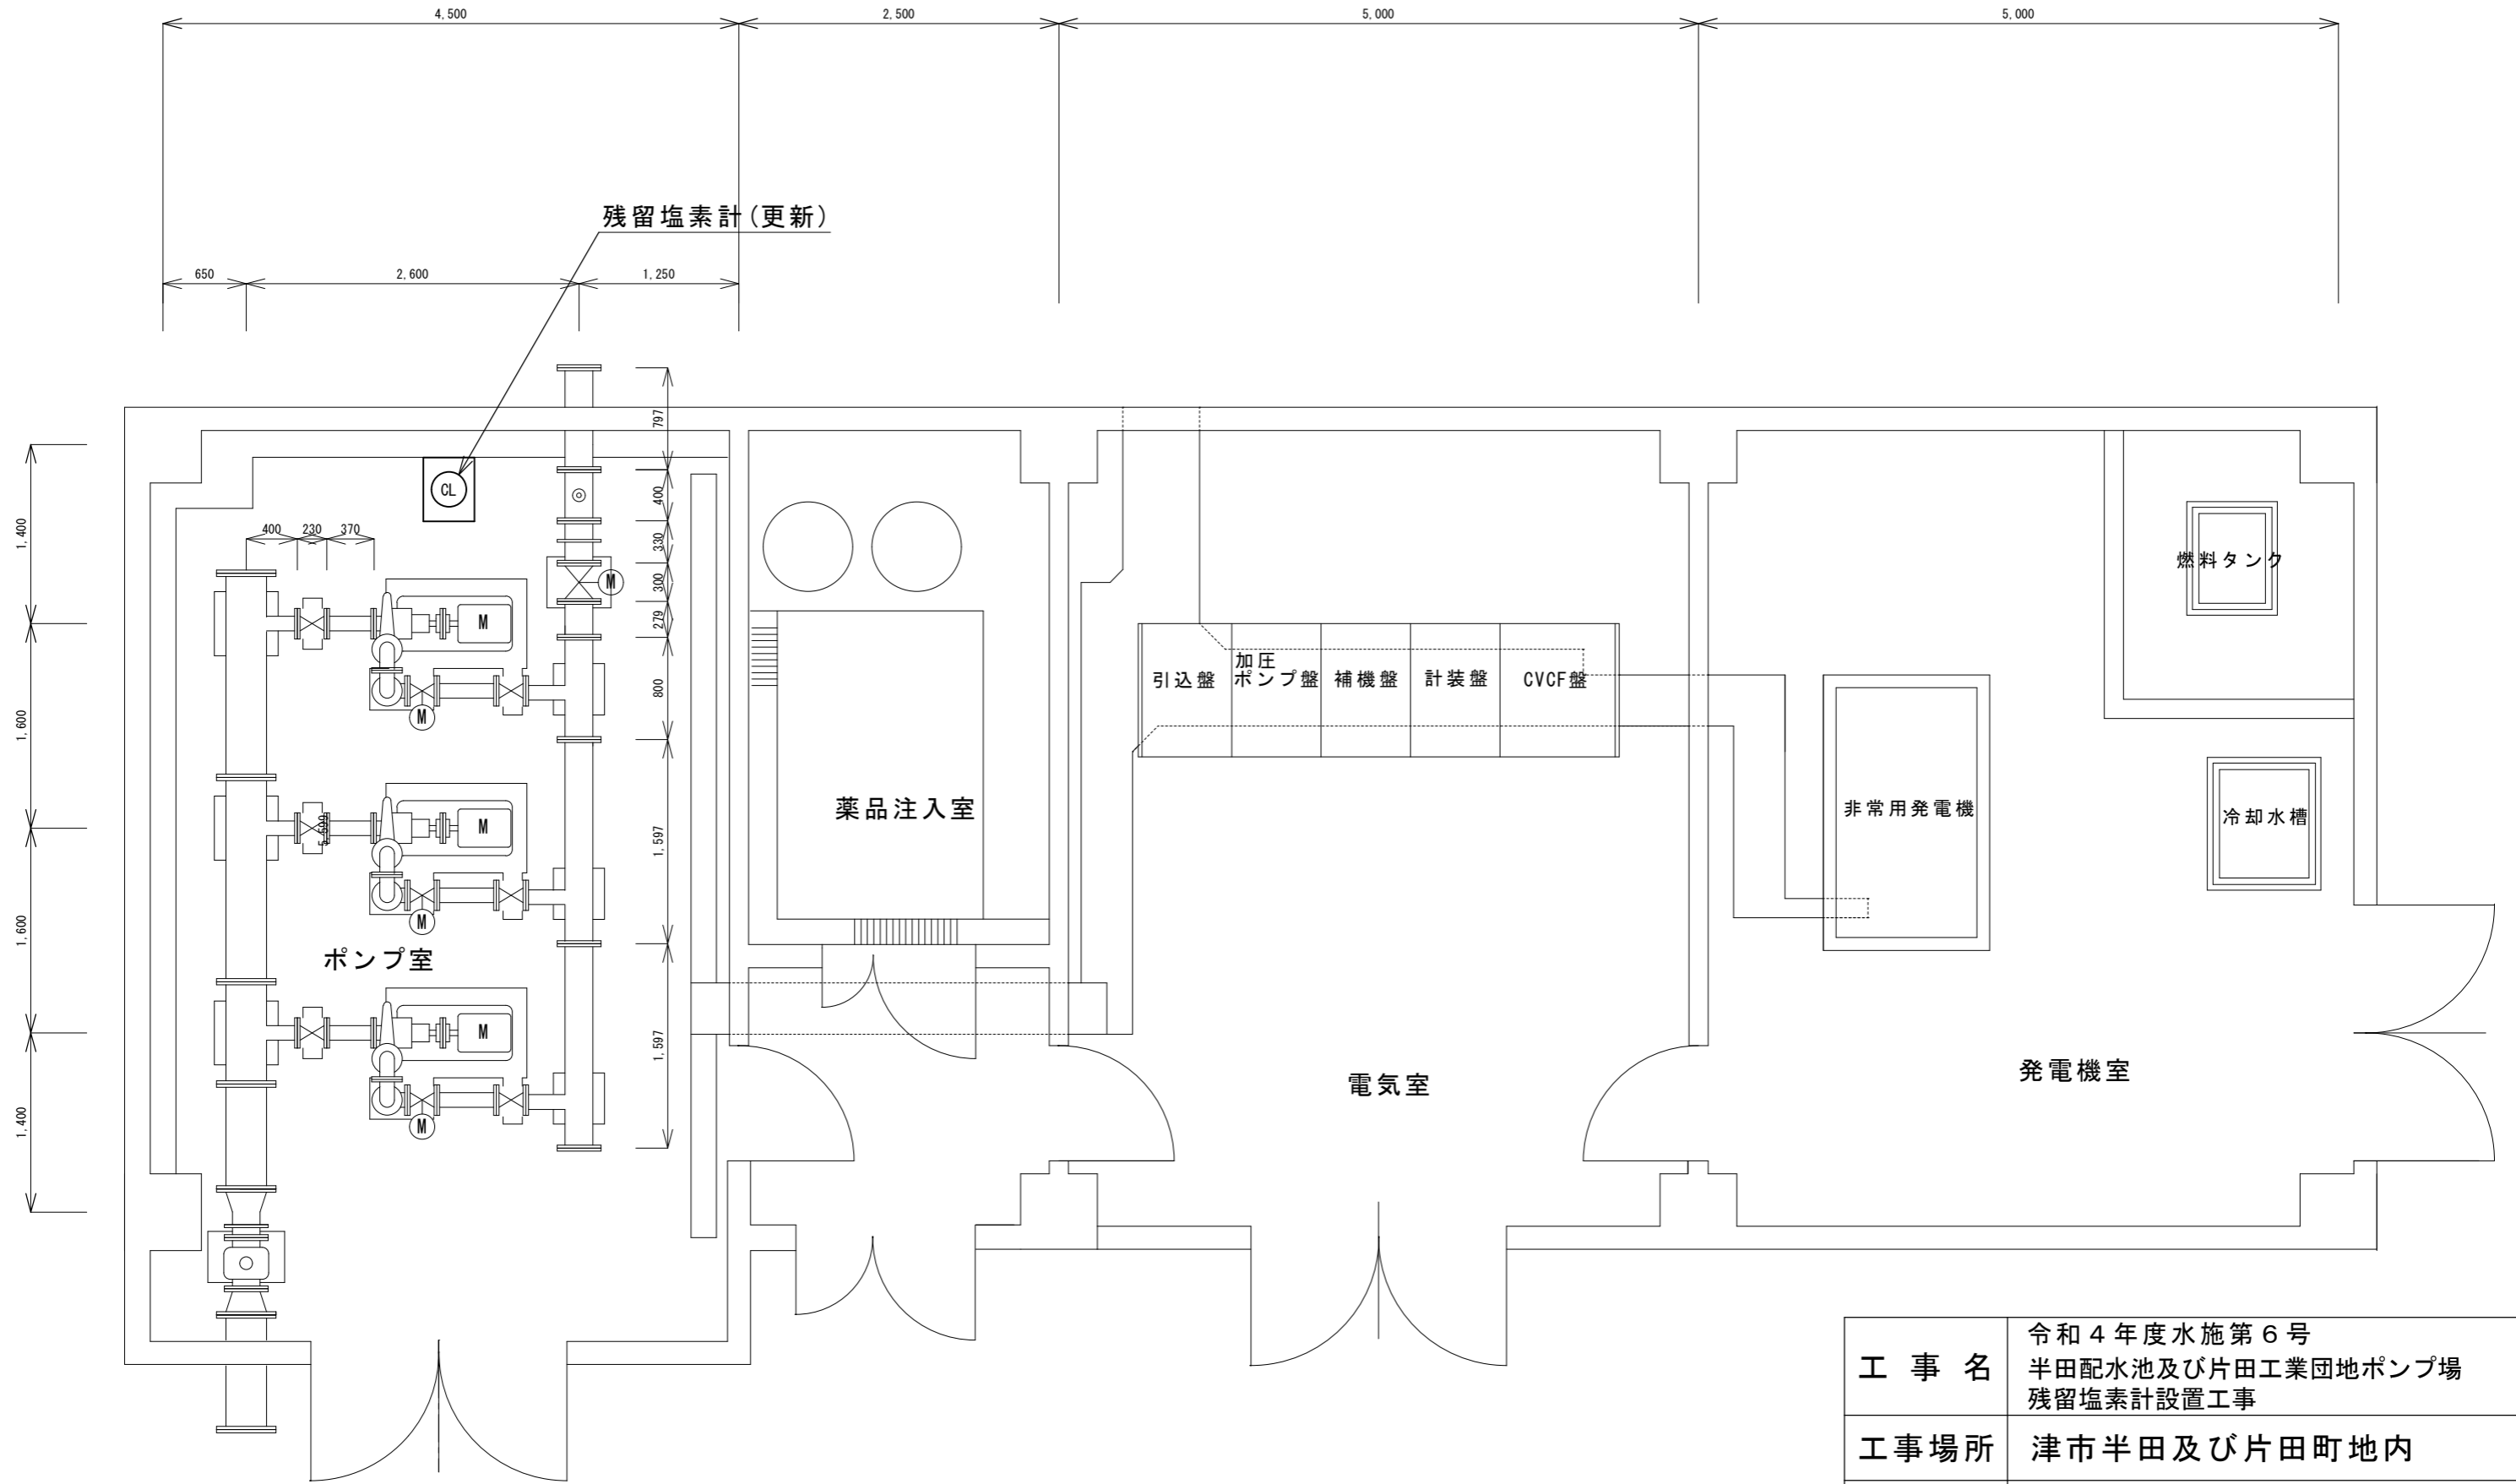

工事名	令和4年度水施第6号 半田配水池及び片田工業団地ポンプ場 残留塩素計設置工事		
工事場所	津市半田及び片田町地内		
図名	片田工業団地ポンプ場 平面図		
縮尺	1/50	図面番号	4/4

※この図面はA3サイズを原寸とする。