


# 設計図


## 平面図(1)

S=1:500

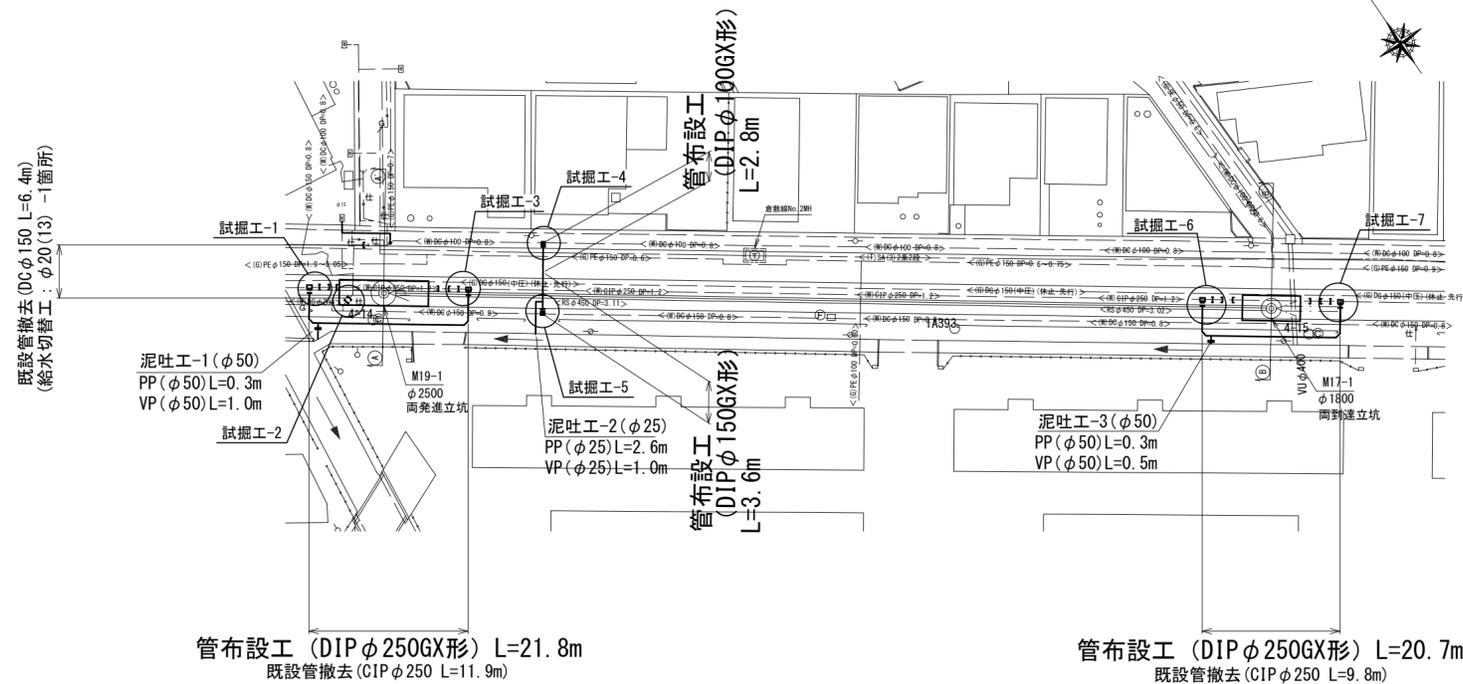


## 横断面図

S=1:100

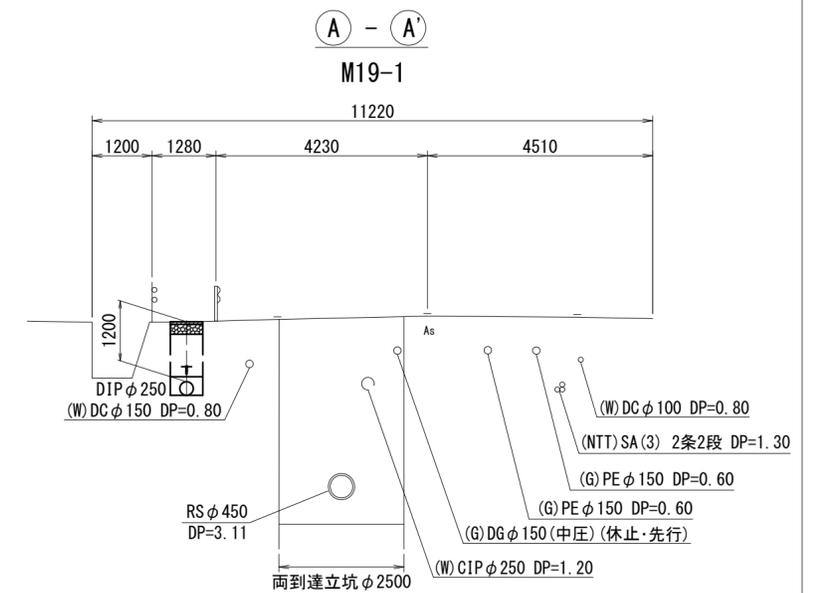


## B - B'

M17-1

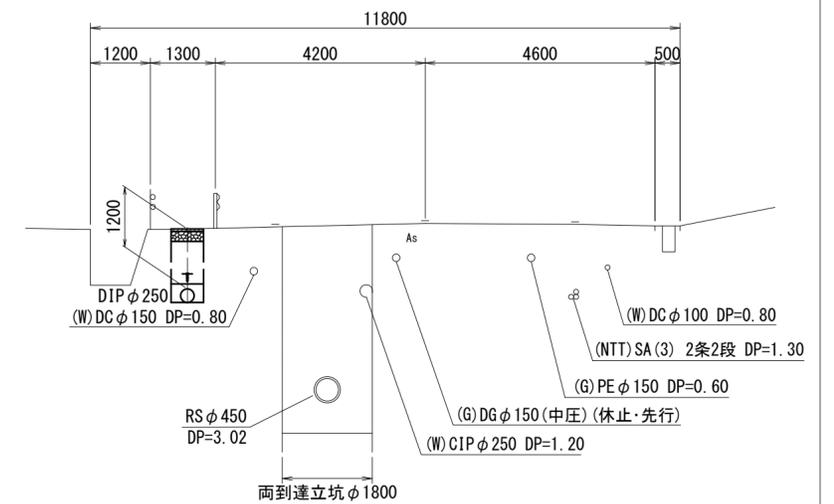


## 平面図(2)

S=1:500

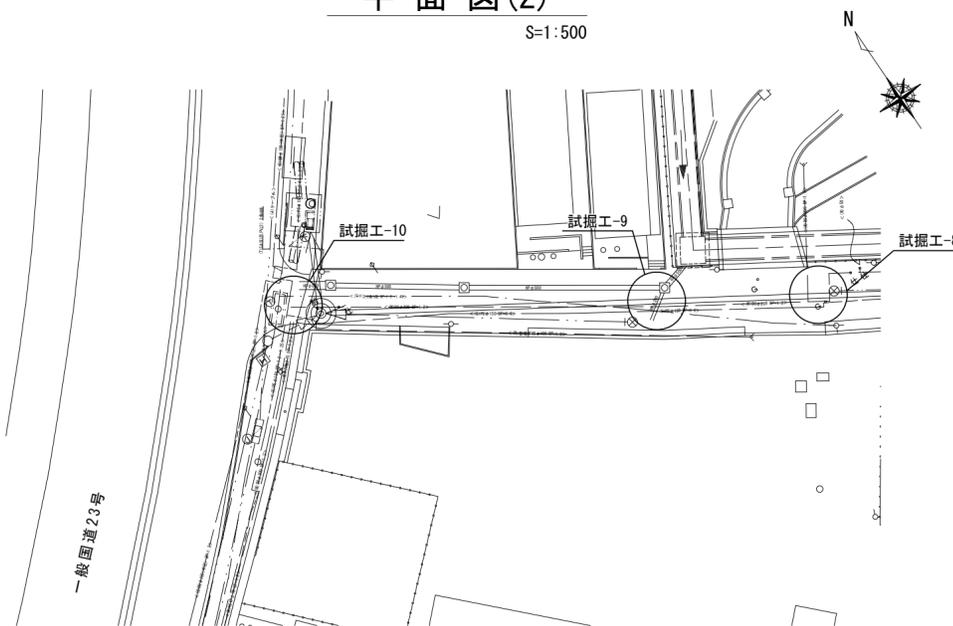

## 位置図

S=1:5000

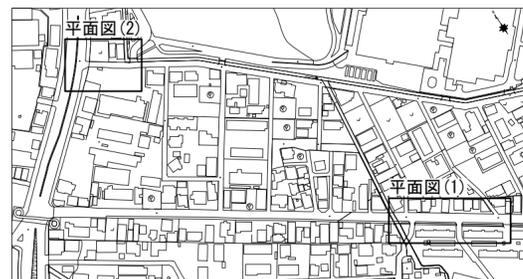


※この図面はA2サイズを原寸とする。

津市上下水道事業局			
工事名	令和4年度 水工第18号 公共下水道事業に伴う江戸橋一丁目及び 江戸橋二丁目地内配水管移設工事		
図面の種類	平面図・横断面図		
縮尺	図示	図面番号	1/5
受注者名			


# 設計図

## 土工定規図(1/2)


S=1 : 20

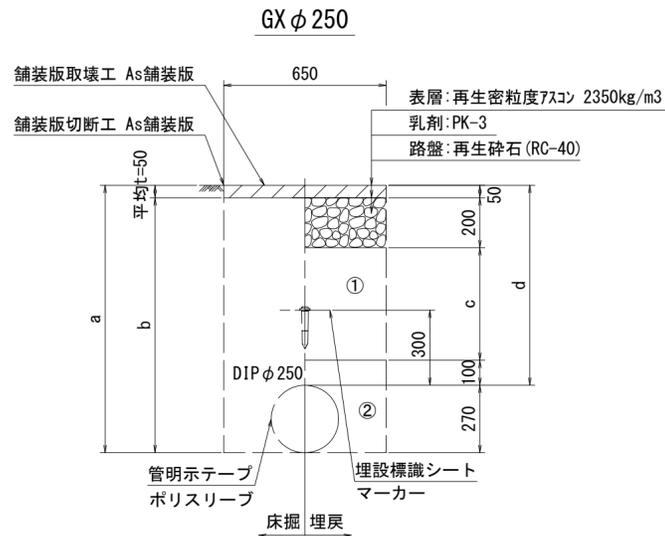


φ 250	a	b	c	d
土被り				
1200	1470	1420	850	1200

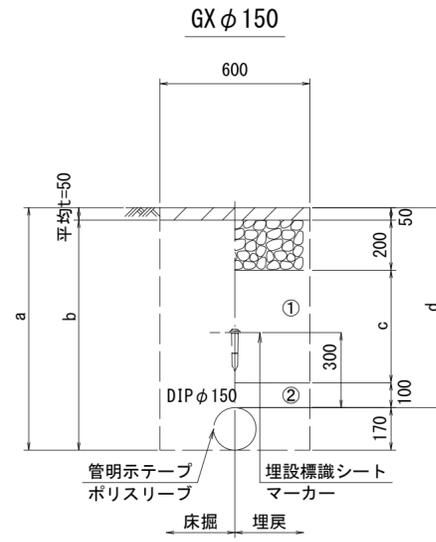

φ 150	a	b	c	d
土被り				
800	970	920	450	800

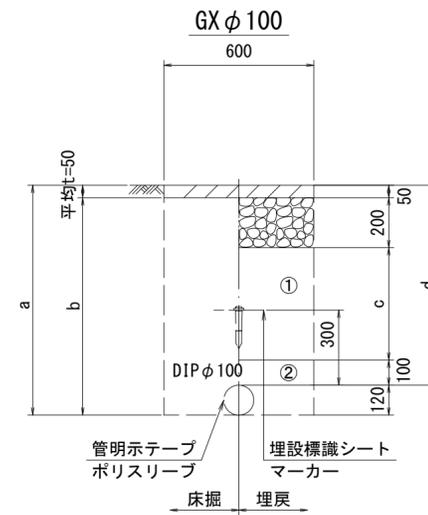


φ 100	a	b	c	d
土被り				
800	920	870	450	800
1100	1220	1270	750	1100

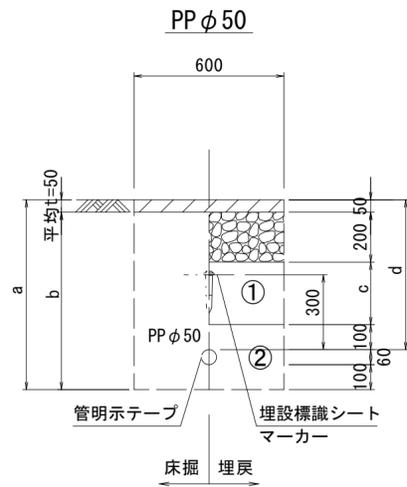

φ 50	a	b	c	d
土被り				
800	960	910	450	800

### 【歩道部】

#### GX φ 250

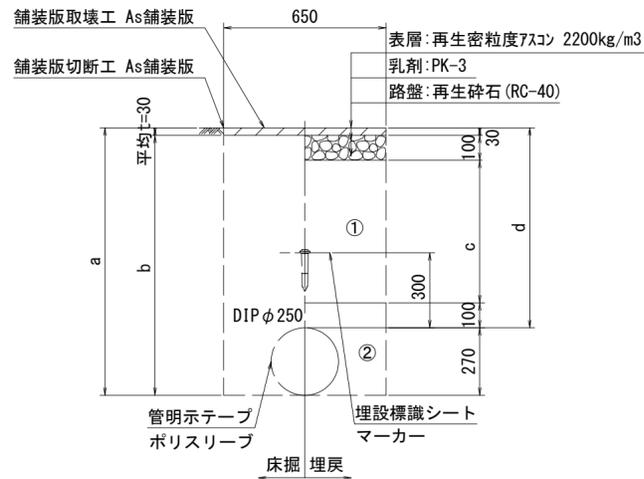

φ 250	a	b	c	d
土被り				
1200	1470	1440	970	1200

①・・・再生砕石 (RC-40)

②・・・埋戻し用砂


※この図面はA2サイズを原寸とする。

津市上下水道事業局			
工事名	令和4年度 水工第18号 公共下水道事業に伴う江戸橋一丁目及び 江戸橋二丁目地内配水管移設工事		
図面の種類	土工定規図(1/2)		
縮尺	図示	図面番号	2/5
受注者名			


# 設計図

## 土工定規図(2/2)


S=1 : 20

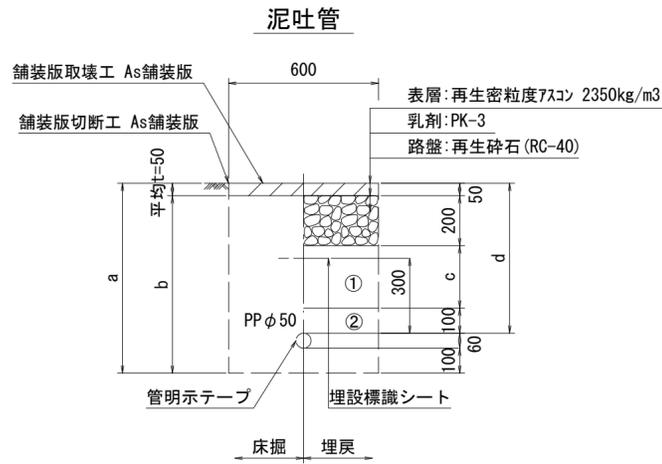


φ50 土被り	a	b	c	d
600	760	710	250	600

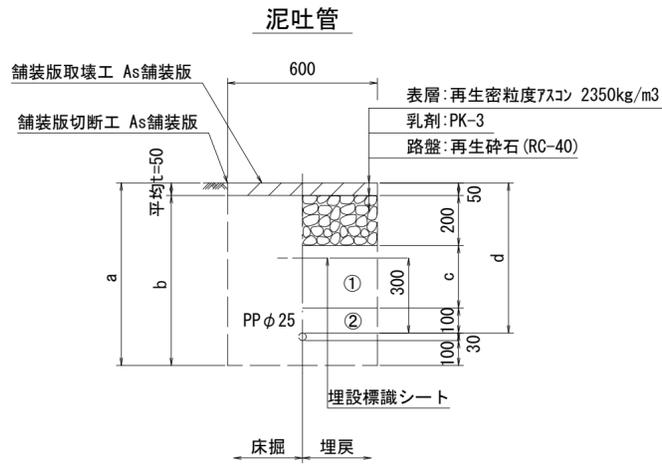

φ25 土被り	a	b	c	d
600	730	680	250	600

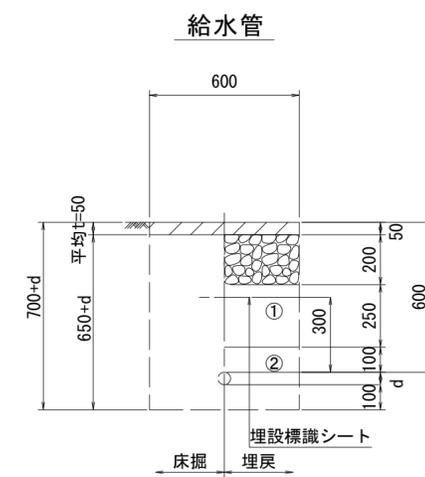

給水管外径 d	
φ13	d = 20mm
φ20	d = 25mm
φ25	d = 30mm
φ30	d = 40mm
φ40	d = 50mm
φ50	d = 60mm

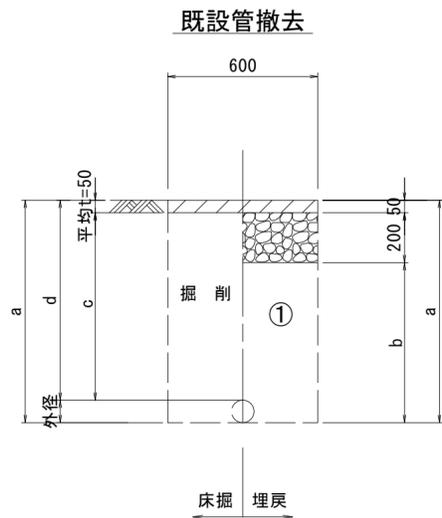

口径	外径	土被り	a	b	c	d
150	170	800	970	720	750	800
250	270	1200	1470	1220	1150	1200

①・・・再生砕石 (RC-40)

②・・・埋戻し用砂


※この図面はA2サイズを原寸とする。

津市上下水道事業局			
工事名	令和4年度 水工第18号 公共下水道事業に伴う江戸橋一丁目及び 江戸橋二丁目地内配水管移設工事		
図面の種類	土工定規図(2/2)		
縮尺	図示	図面番号	3/5
受注者名			

# 設計図


## 配管詳細図(1/2)

S=1:200

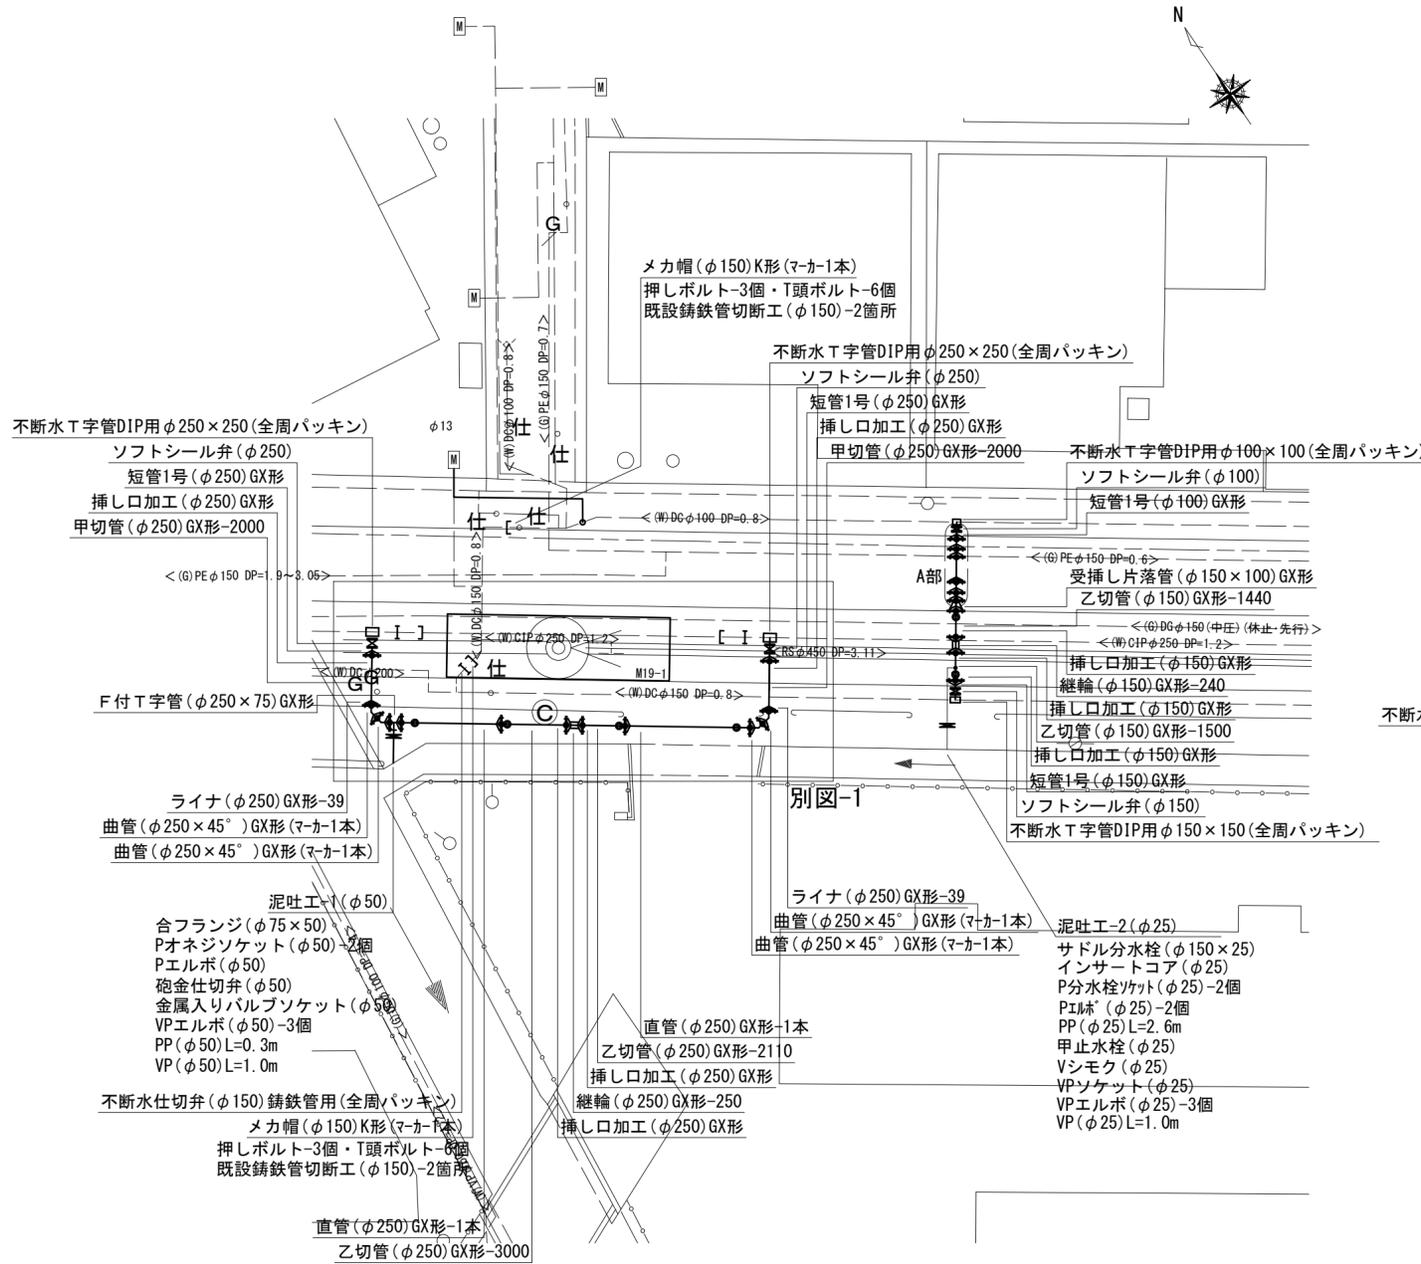

## A部詳細図

S=1:100

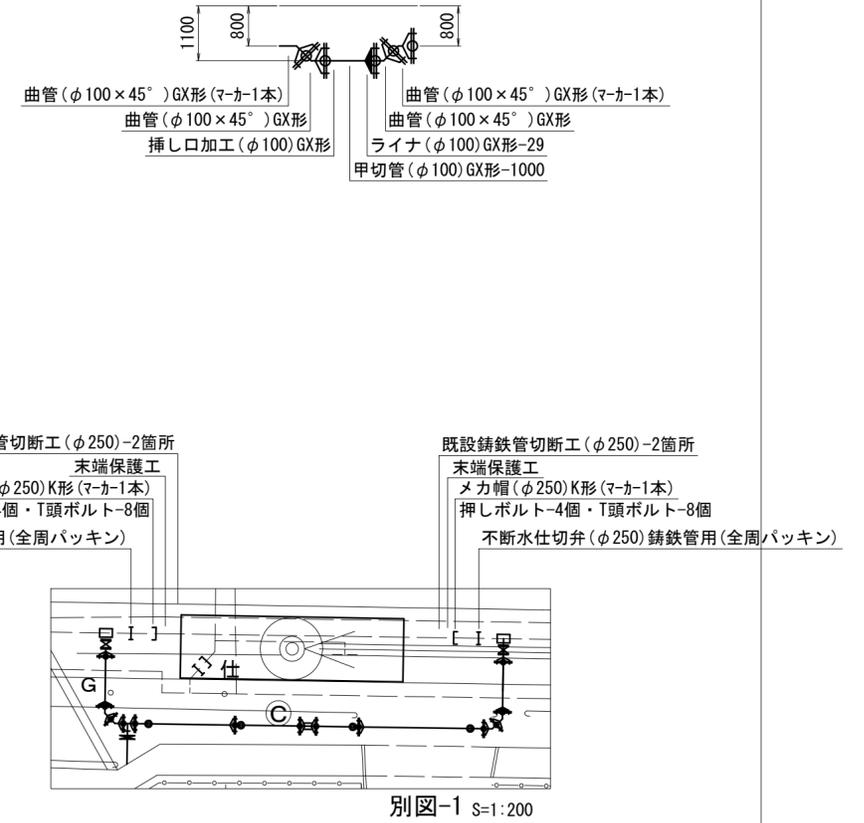

占用物件凡例	
線種	名称
——	水道管(新設)
---	既設水道管
----	下水管(新設)
----	既設ガス
----	既設NTT
----	廃止・休止ガス
----	廃止・休止水道管


※この図面はA2サイズを原寸とする。

津市上下水道事業局			
工事名	令和4年度 水工第18号 公共下水道事業に伴う江戸橋一丁目及び 江戸橋二丁目地内配水管移設工事		
図面の種類	配管詳細図(1/2)		
縮尺	図示	図面番号	4/5
受注者名			

設計図

配管詳細図(2/2)

S=1:200

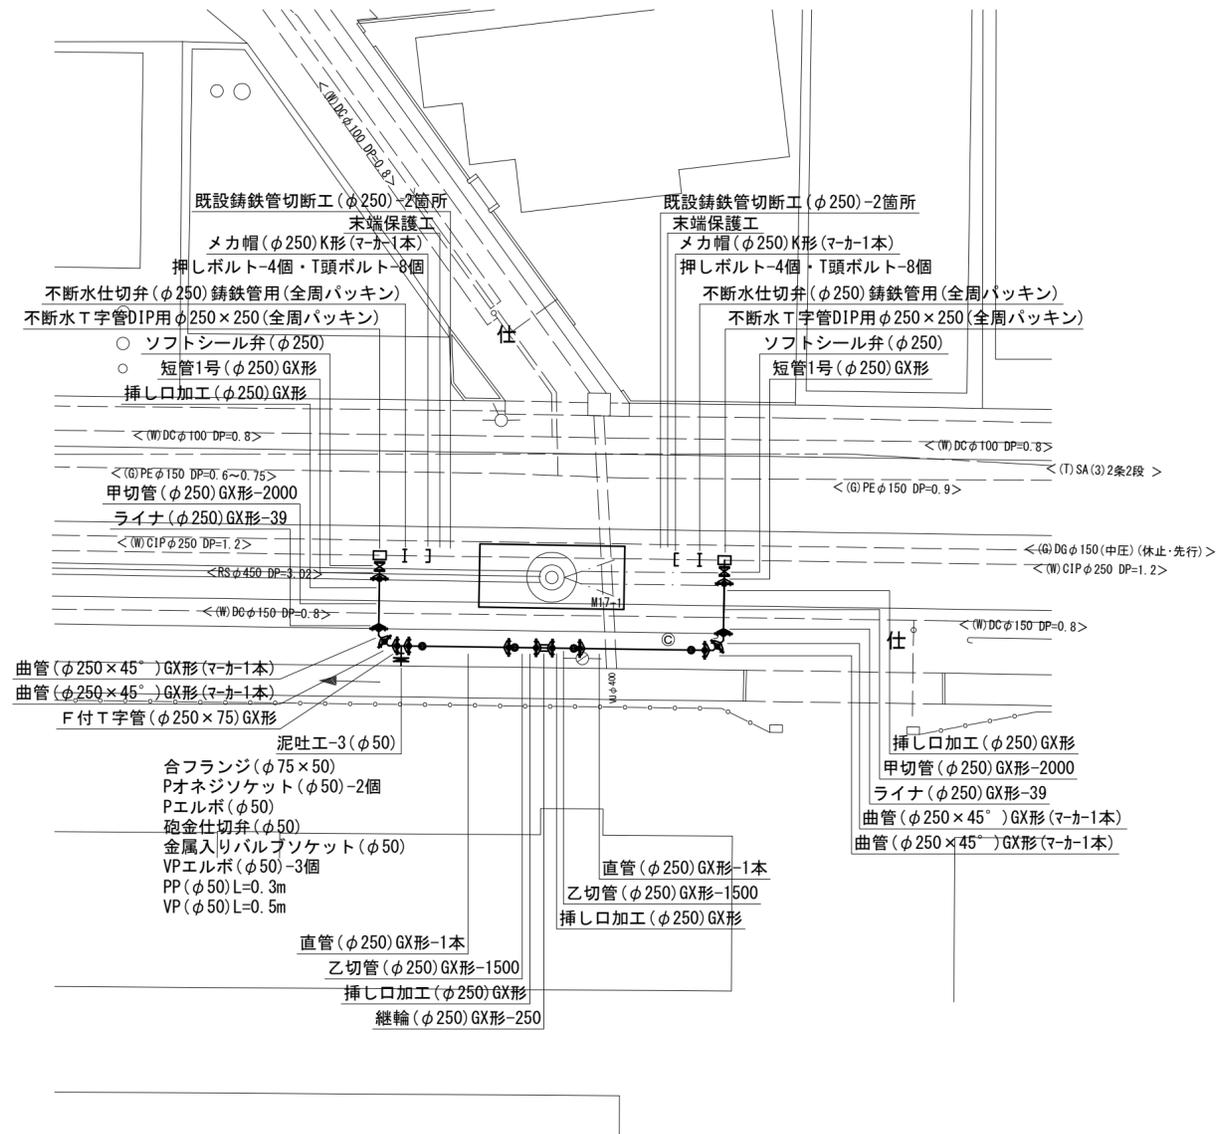

- 曲管(φ250×45°)GX形(マ-カ-1本)
- 曲管(φ250×45°)GX形(マ-カ-1本)
- F付T字管(φ250×75)GX形
- 泥吐工-3(φ50)
- 合フランジ(φ75×50)
- Pオネジソケット(φ50)-2個
- Pエルボ(φ50)
- 砲金仕切弁(φ50)
- 金属入りバルブソケット(φ50)
- VPエルボ(φ50)-3個
- PP(φ50)L=0.3m
- VP(φ50)L=0.5m
- 直管(φ250)GX形-1本
- 乙切管(φ250)GX形-1500
- 挿し口加工(φ250)GX形
- 継輪(φ250)GX形-250

- 挿し口加工(φ250)GX形
- 甲切管(φ250)GX形-2000
- ライナ(φ250)GX形-39
- 曲管(φ250×45°)GX形(マ-カ-1本)
- 曲管(φ250×45°)GX形(マ-カ-1本)

占用物件凡例

線種	名称
——	水道管(新設)
---	既設水道管
----	下水管(新設)
----	既設ガス
----	既設NTT
----	廃止・休止ガス
----	廃止・休止水道管

※この図面はA2サイズを原寸とする。

津市上下水道事業局			
工事名	令和4年度 水工第18号 公共下水道事業に伴う江戸橋一丁目及び 江戸橋二丁目内配水管移設工事		
図面の種類	配管詳細図(2/2)		
縮尺	図示	図面番号	5/5
受注者名			